



平面図 A3:S=1/500

習志野市  
谷津1丁目

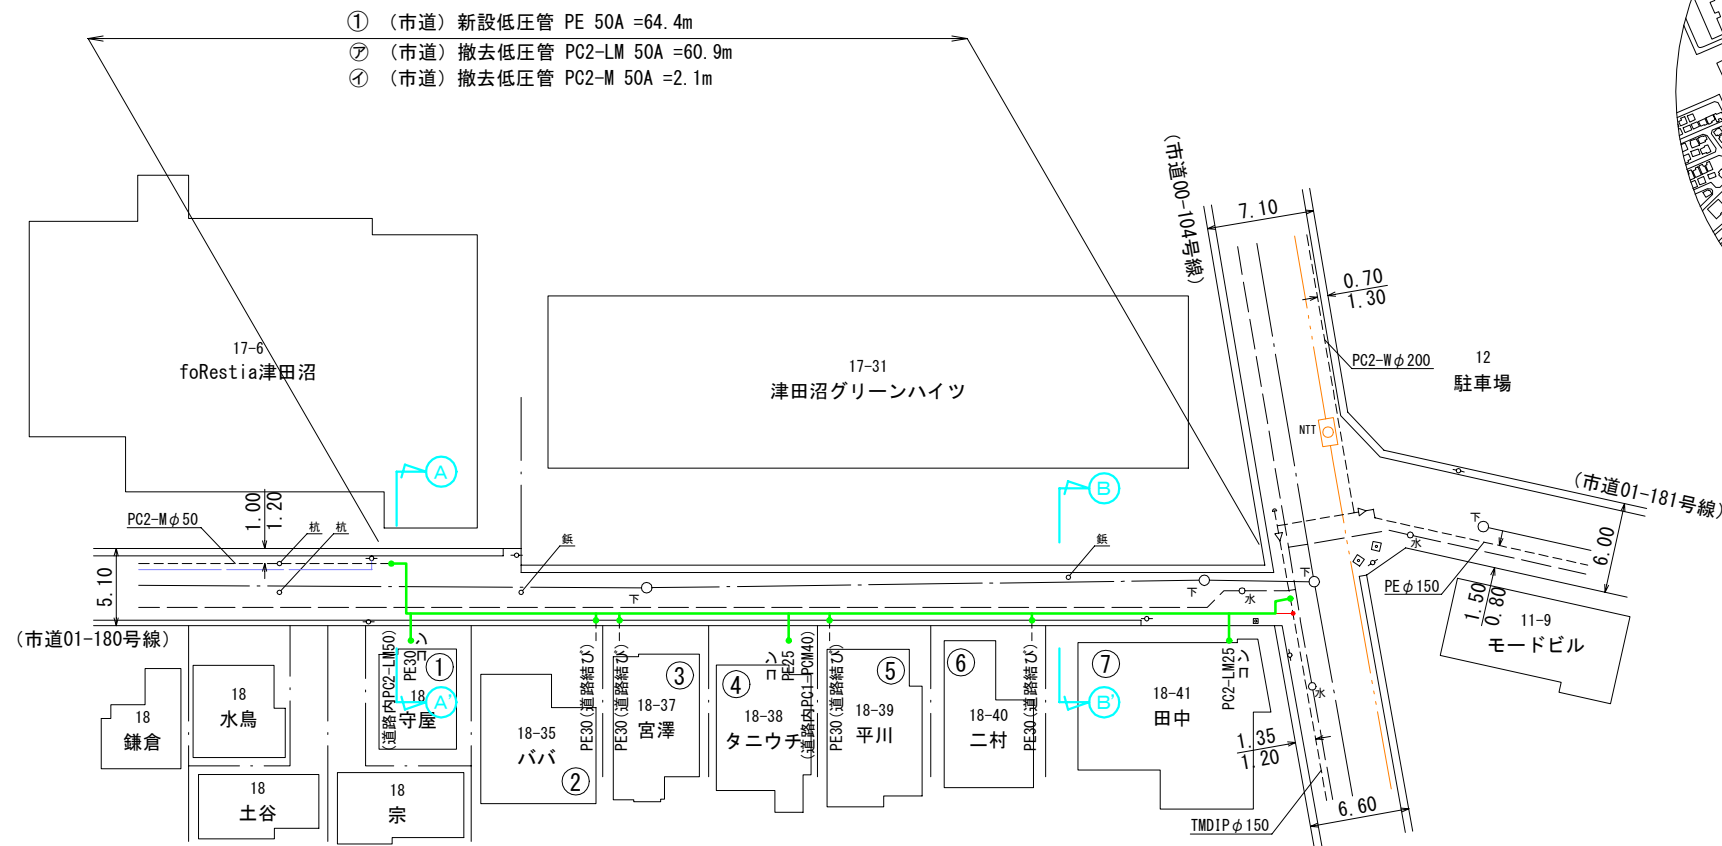

案内図 A3:S=1/10000

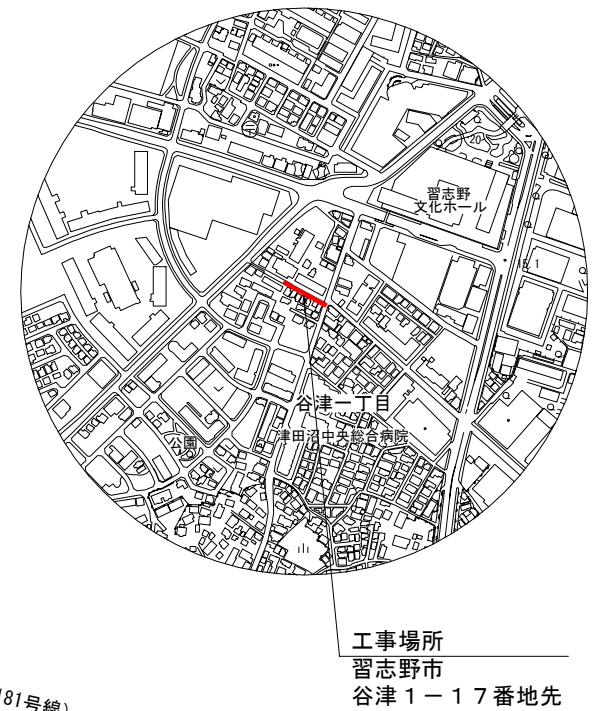


占用物件一覧表(低圧管)

| 番号 | 舗装ランク | 新設本支管 |        |        |       |
|----|-------|-------|--------|--------|-------|
|    |       | 管種    | 口径(mm) | 外径(mm) | 延長(m) |
| ①  | 市道    | PE    | 50     | 60     | 64.4  |
| 小計 |       | PE    | 50     | 60     | 64.4  |
|    |       |       |        | 合計     | 64.4  |


占用物件一覧表(低圧管)

| 番号 | 舗装ランク | 撤去本支管  |        |        |       |
|----|-------|--------|--------|--------|-------|
|    |       | 管種     | 口径(mm) | 外径(mm) | 延長(m) |
| ⑦  | 市道    | PC2-LM | 50     | 60     | 60.9  |
| ⑧  | 市道    | PC2-M  | 50     | 60     | 2.1   |
| 小計 |       | PC2-LM | 50     | 60     | 60.9  |
| 小計 |       | PC2-M  | 50     | 60     | 2.1   |
|    |       |        |        | 合計     | 63.0  |


断面図 A3:S=1/100

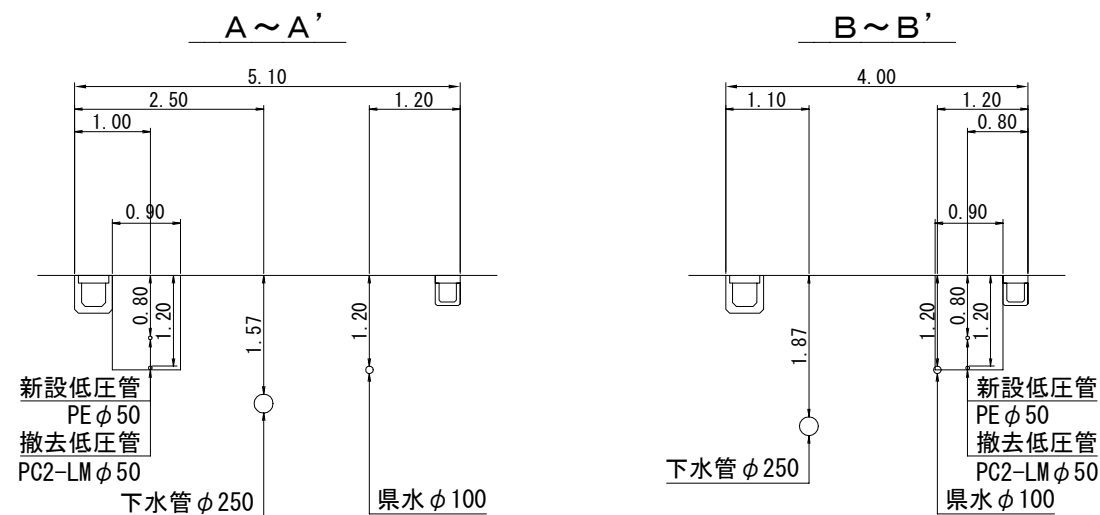

供給管断面図

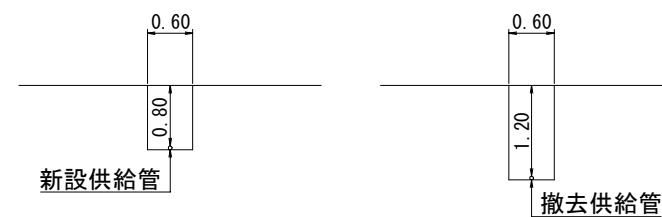

|         |                  |      |          |
|---------|------------------|------|----------|
| 工事名称    | 谷津1-17番地先低圧管入替工事 |      |          |
| 図面名称    | 平面図 断面図          | 工事番号 | 20261019 |
| 縮尺      | 1:500 1:100      | 図面番号 | 1/2      |
| 決裁      |                  | 製図   | ガス水道建設課  |
| 習志野市企業局 |                  |      |          |

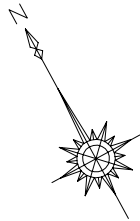

復旧図 A3:S=1/500

習志野市

谷津 1 丁目

凡 例




復 旧 面 積 (B断面)



復 旧 面 積 (A断面)

白線復旧延長 求積表



| 舗装ランク | No. | 白線種別  | 巾   | 色 | 延長      |
|-------|-----|-------|-----|---|---------|
| 市 道   | (a) | 線(実線) | 450 | 白 | 1.70 m  |
|       | (b) | 線(実線) | 150 | 白 | 0.40 m  |
|       | (c) | 線(実線) | 450 | 白 | 12.00 m |
| 小計    |     |       |     |   |         |
| 市 道   |     | 線(実線) | 150 | 白 | 0.40 m  |
|       |     | 線(実線) | 450 | 白 | 13.70 m |

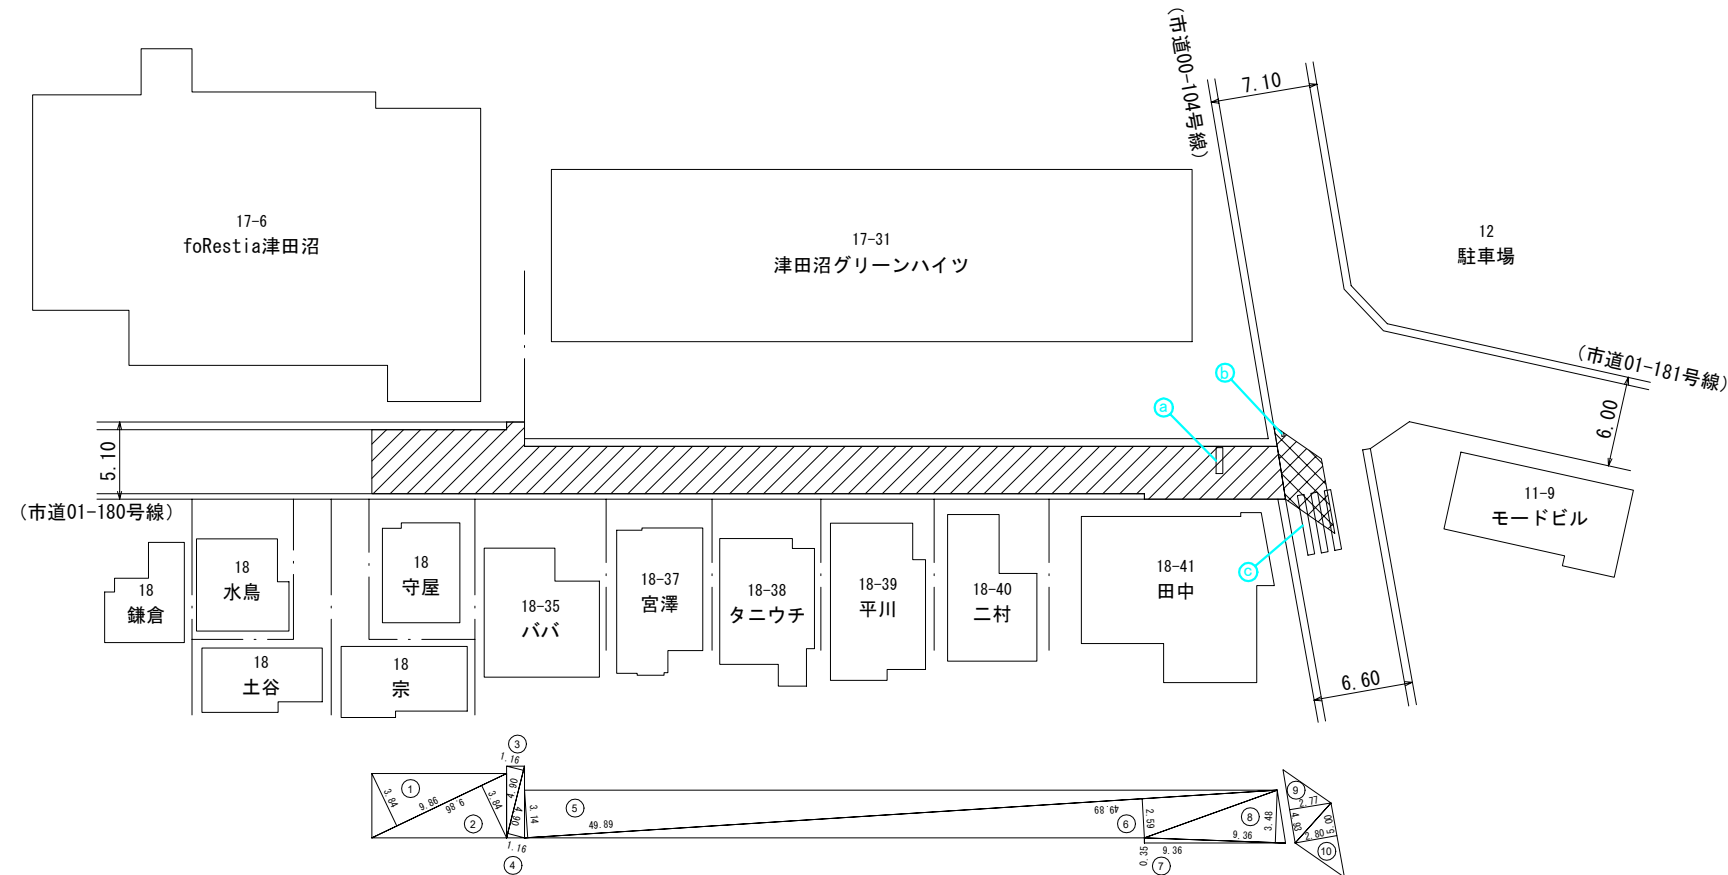



| 求 積 表(B断面) |       |      |        |
|------------|-------|------|--------|
| 記 号        | 底 辺   | 高 さ  | 倍 面 積  |
| 1          | 9.86  | 3.84 | 37.86  |
| 2          | 9.86  | 3.84 | 37.86  |
| 3          | 4.90  | 1.16 | 5.68   |
| 4          | 4.90  | 1.16 | 5.68   |
| 5          | 49.89 | 3.14 | 156.65 |
| 6          | 49.89 | 2.59 | 129.22 |
| 7          | 9.36  | 0.35 | 3.28   |
| 8          | 9.36  | 3.48 | 32.57  |
| 計          |       |      | 408.80 |
| 1 / 2      |       |      | 204.40 |
| 地積         |       |      | 204.40 |

| 求 積 表(A断面) |      |      |       |
|------------|------|------|-------|
| 記 号        | 底 辺  | 高 さ  | 倍 面 積 |
| 9          | 4.93 | 2.77 | 13.66 |
| 10         | 5.00 | 2.80 | 14.00 |
| 計          |      |      | 27.66 |
| 1 / 2      |      |      | 13.83 |
| 地積         |      |      | 13.83 |

掘削復旧図 A3:S=Non Scale

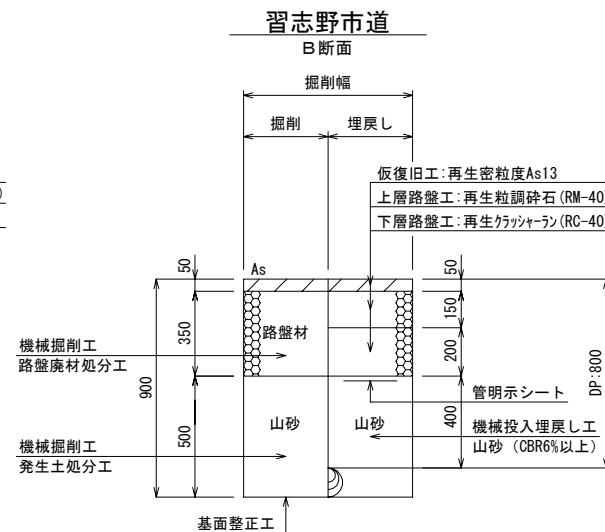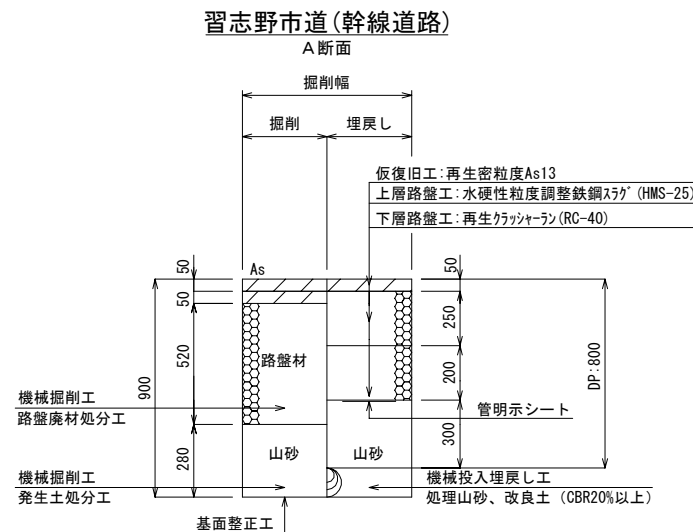


本復旧構造図 A3:S=Non Scale

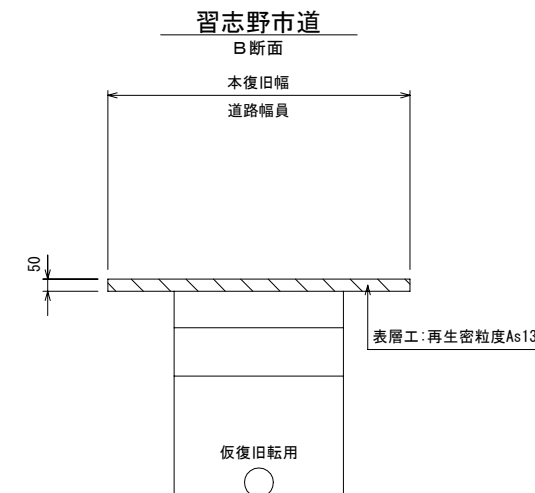
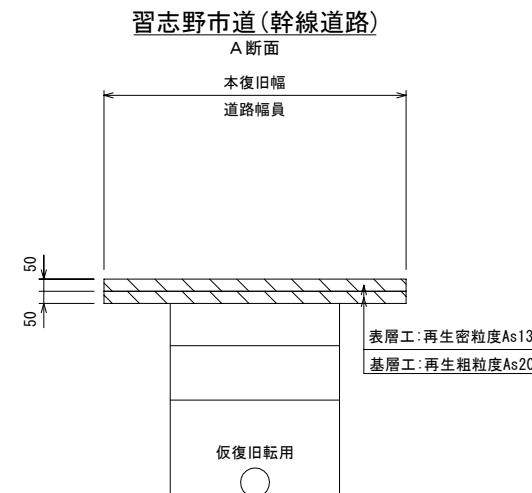


|               |                       |      |          |
|---------------|-----------------------|------|----------|
| 工事名称          | 谷津 1 - 1 7 番地先低圧管入替工事 |      |          |
| 図面名称          | 復旧図 復旧構造図             | 工事番号 | 20261019 |
| 縮 尺           | 1:500 S=Non Scale     | 図面番号 | 2/2      |
| 決 裁           |                       | 製 園  | ガス水道建設課  |
| 習 志 野 市 企 業 局 |                       |      |          |

A 詳細図  
低圧管

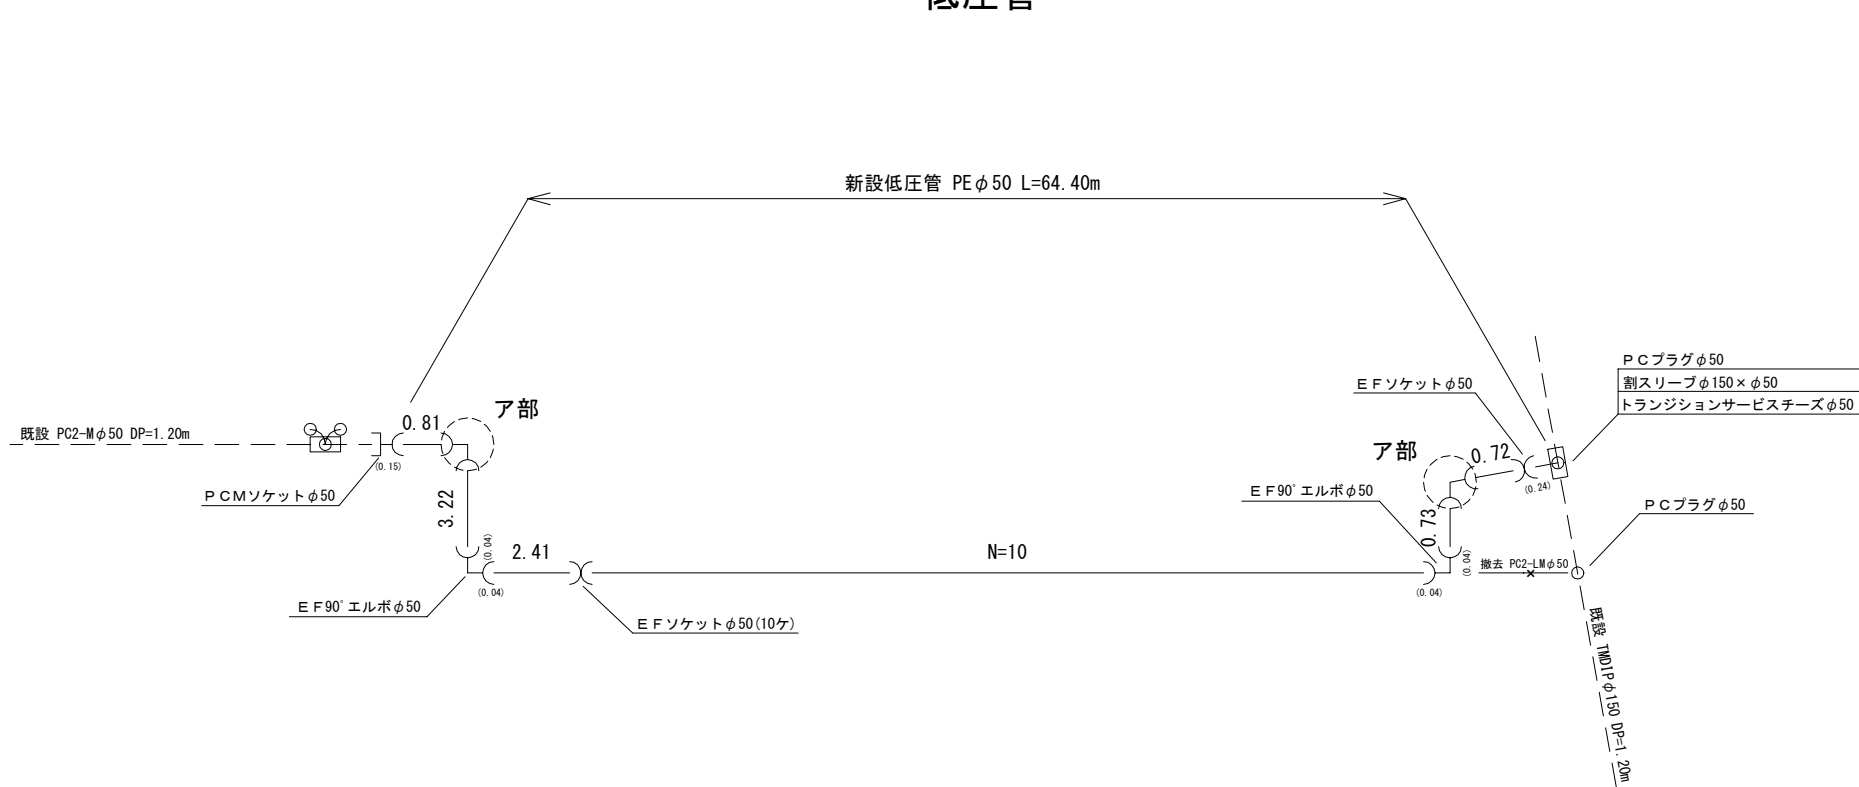

ア部断面図 (2ヶ)

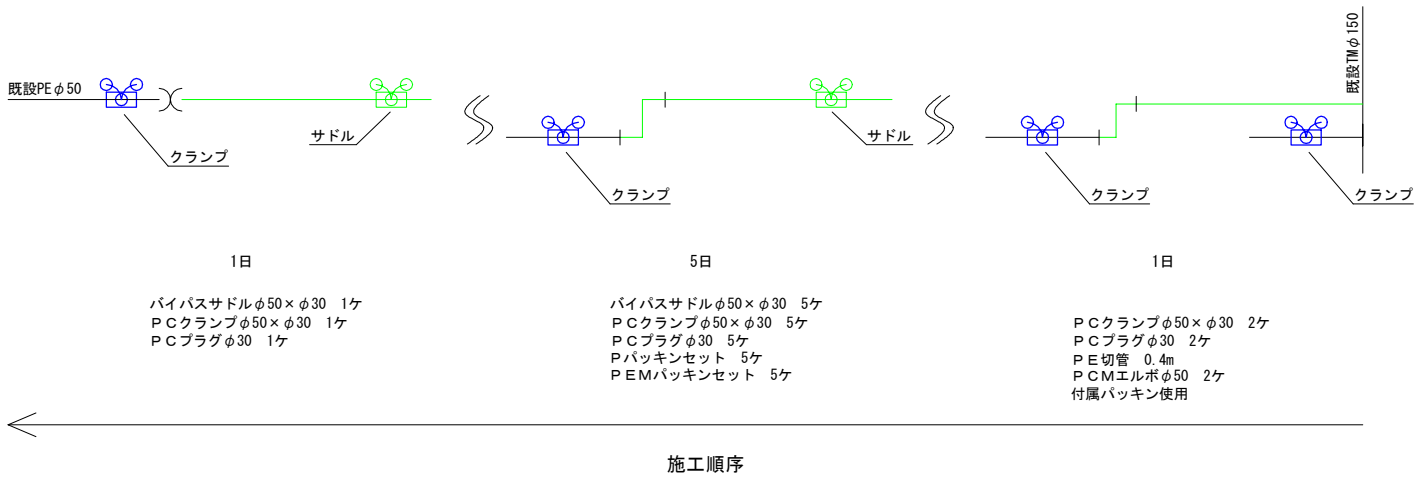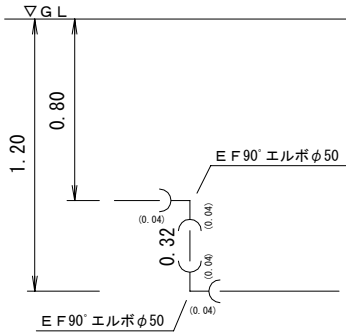


|               |        |            |              |         |             |
|---------------|--------|------------|--------------|---------|-------------|
| PE管           | 50     | 12 (63.53) | 管布設工         | PE50    | 64.4        |
| 埋設シート         |        | 64.4       | 明示シート敷設工     |         | 64.4        |
| ロケータワイヤ       |        | 70.8       | ロケータワイヤ巻付工   |         | 64.4        |
| 明示テープ         | @=20   | 5          | 明示テープ貼付工     | 50      | 64.4        |
|               |        |            |              |         |             |
| EFソケット        | 50     | 11         | ポリエチレン管融着接合工 | 50 (両受) | 17          |
| EF90°エルボ      | 50     | 6          |              |         |             |
|               |        |            | ポリエチレン管接合工   | 50      | 1           |
| PCMソケット       | 50     | 1          | 鋼管接合工        | 50      | 1           |
|               |        |            |              |         |             |
| 割スリーブ         | 150×50 | 1          | 割管取出し工       | 150×50  | 1           |
|               |        |            |              |         |             |
| トランジションサービスチー | 50     | 1          | ねじ込み接合工      | 50      | 3           |
| PCプラグ         | 50     | 2          |              |         |             |
|               |        |            | ポリエチレン管切断工   | 50      | 7           |
| (日々結び用)       |        |            | 鋼管切断工        | 50      | 18 (撤15+運3) |
| パイパスサドル       | 50×30  | 6          |              |         |             |
| PCクランプ        | 50×30  | 8          | 鋼管撤去工        | 50      | 63.0        |
| PCMエルボ        | 30     | 8          |              |         |             |
| PEMパッキン       | 50     | 2          | (日々結び用)      |         |             |
| パッキン          | 50     | 5          | 穿孔取出し工       | 50      | 6           |
| (圧力調査用)       |        |            | クランプ取出し工     | 50×30   | 8           |
| PCクランプ        | 50×30  | 2          | ねじ込み接合工      | 30      | 8           |
| PCプラグ         | 30     | 2          | ポリエチレン管切断工   | 50      | 1           |
|               |        |            | (圧力調査用)      |         |             |
|               |        |            | クランプ取出し工     | 50×30   | 2           |
|               |        |            | ねじ込み接合工      | 30      | 2           |


B 詳細図

供給管


供給管結替 PE30×1件(道路内PC2-LM50)

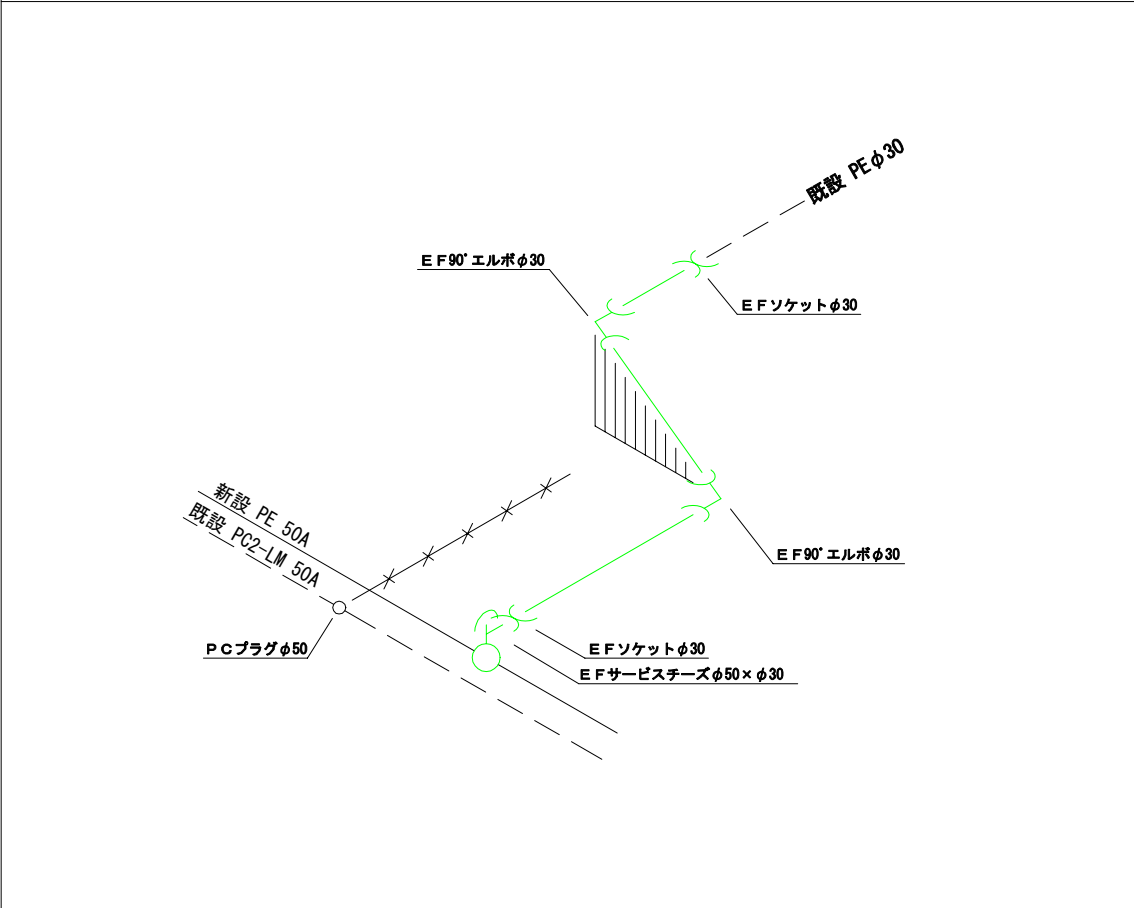


供給管結替 PE25×1件(道路内PC1-PCM40)

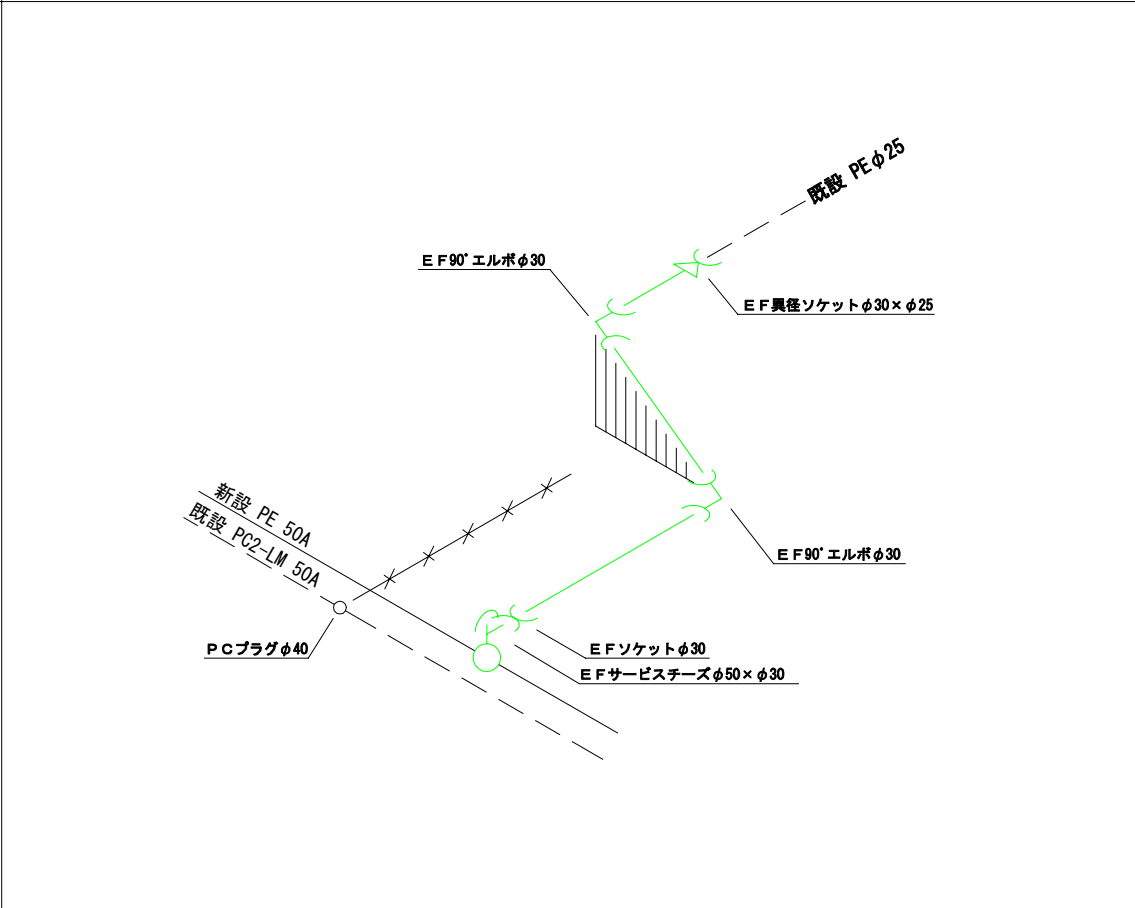

供給管結替 PE30×4件(道路結び)

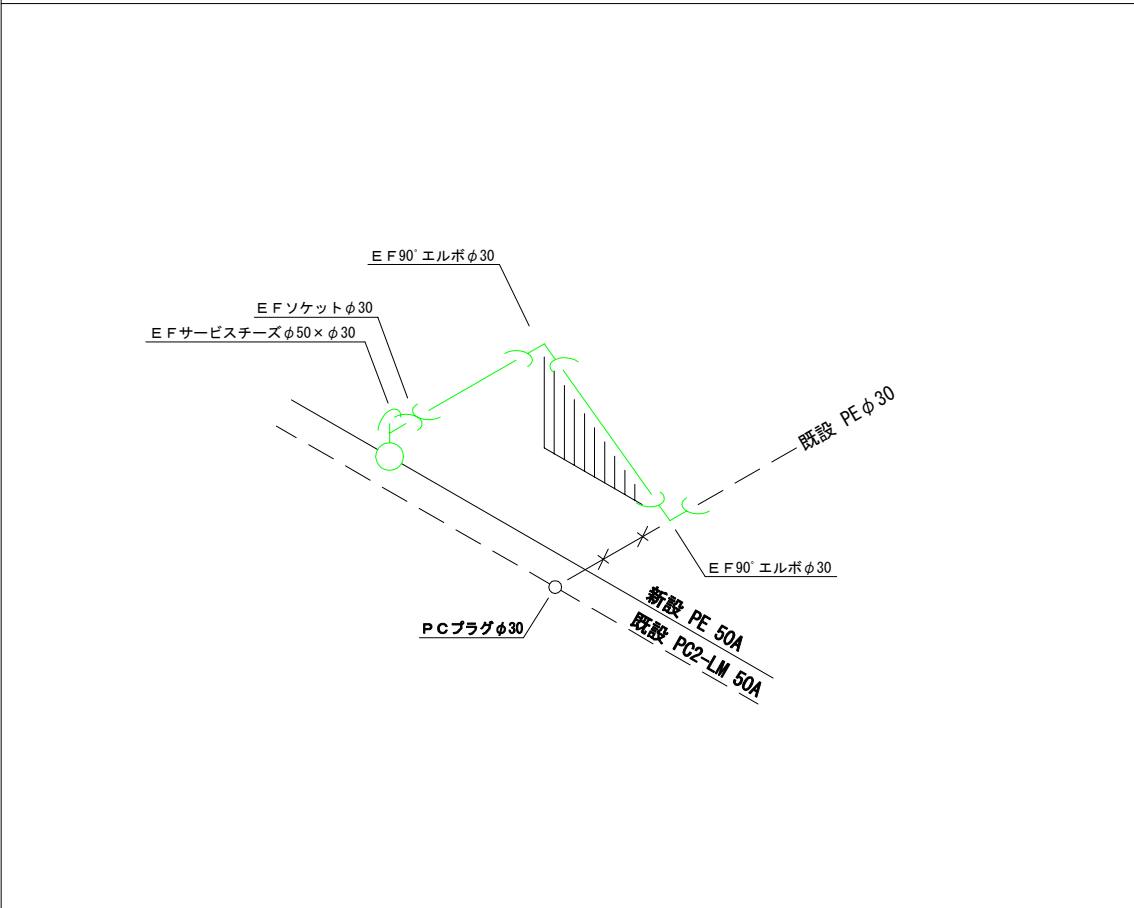

供給管結替 PC2-LM25×1件

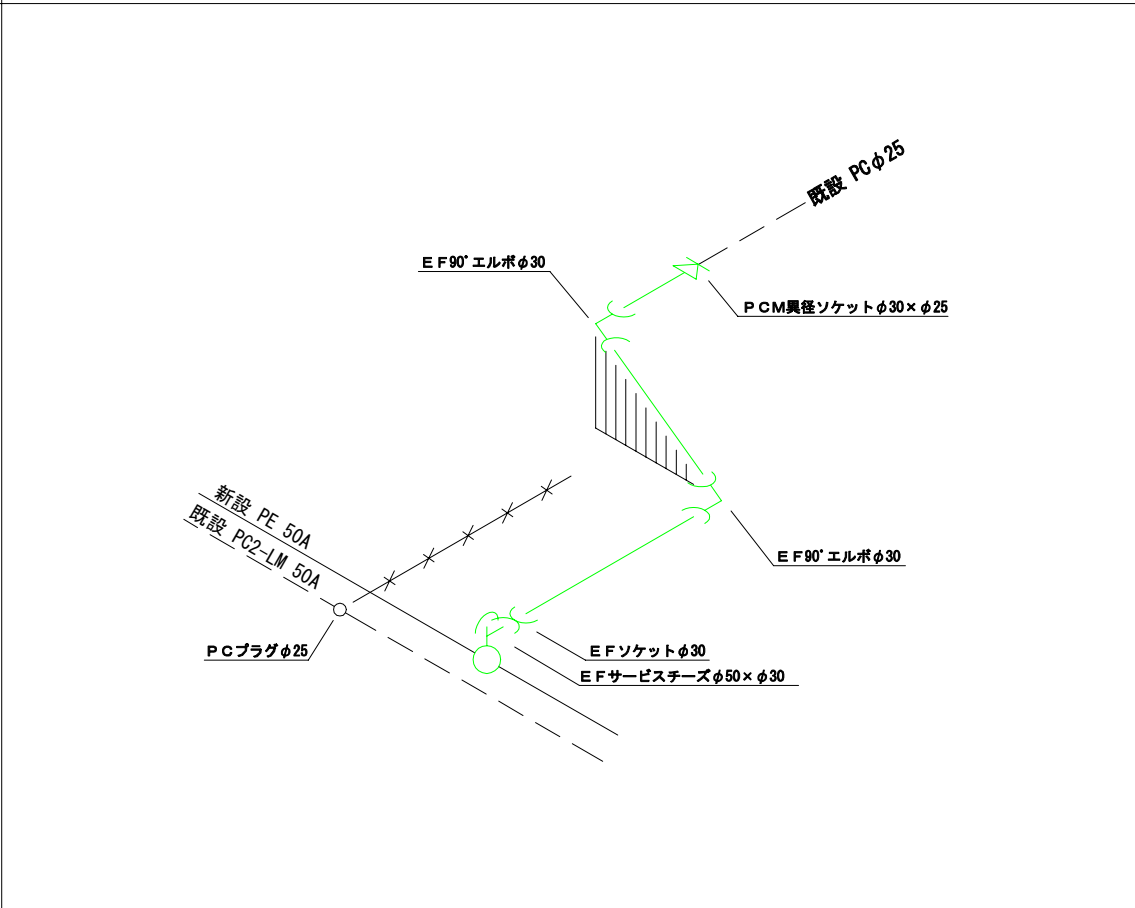

|           |       |        |             |           |     |
|-----------|-------|--------|-------------|-----------|-----|
| PE管       | 30    | 2(7.4) | 管布設工        | PE30      | 7.4 |
| 埋設シート     |       | 4.4    | 明示シート敷設工    |           | 4.4 |
| ロケータワイヤ   |       | 8.1    | ロケータワイヤ巻付工  |           | 7.4 |
| 明示テープ     | @=20  | 1      |             |           |     |
| EFサービステーズ | 50×30 | 7      | EFサーチ取出し工   | 30        | 7   |
| EFソケット    | 30    | 8      | ホリエイン管融着接合工 | 30(両受)    | 22  |
| EF90°エルボ  | 30    | 14     | ホリエイン管融着接合工 | 30(片受)    | 1   |
| EF異径ソケット  | 30×25 | 1      | ホリエイン管融着接合工 | 25(片受)    | 1   |
| PCM異径ソケット | 30×25 | 1      | ホリマカ接合工     | 30        | 1   |
| PCプラグ     | 50    | 1      | 鋼管カ接合工      | 25        | 1   |
| PCプラグ     | 40    | 1      | ねじ込み接合工     | 50        | 1   |
| PCプラグ     | 30    | 4      | ねじ込み接合工     | 40        | 1   |
| PCプラグ     | 25    | 1      | ねじ込み接合工     | 30        | 4   |
|           |       |        | ねじ込み接合工     | 25        | 1   |
|           |       |        | ホリエイン管切断工   | 30        | 31  |
|           |       |        |             | (新17+連14) |     |
|           |       |        | ホリエイン管切断工   | 25        | 2   |
|           |       |        | 鋼管切断工       | 50        | 1   |
|           |       |        | 鋼管切断工       | 40        | 1   |
|           |       |        | 鋼管切断工       | 25        | 3   |
|           |       |        | PE管撤去工      | 30        | 3.0 |
|           |       |        | PE管撤去工      | 25        | 1.0 |
|           |       |        | 鋼管撤去工       | 50        | 1.8 |
|           |       |        | 鋼管撤去工       | 40        | 1.8 |
|           |       |        | 鋼管撤去工       | 25        | 1.8 |