



案 内 図 S=1:5000

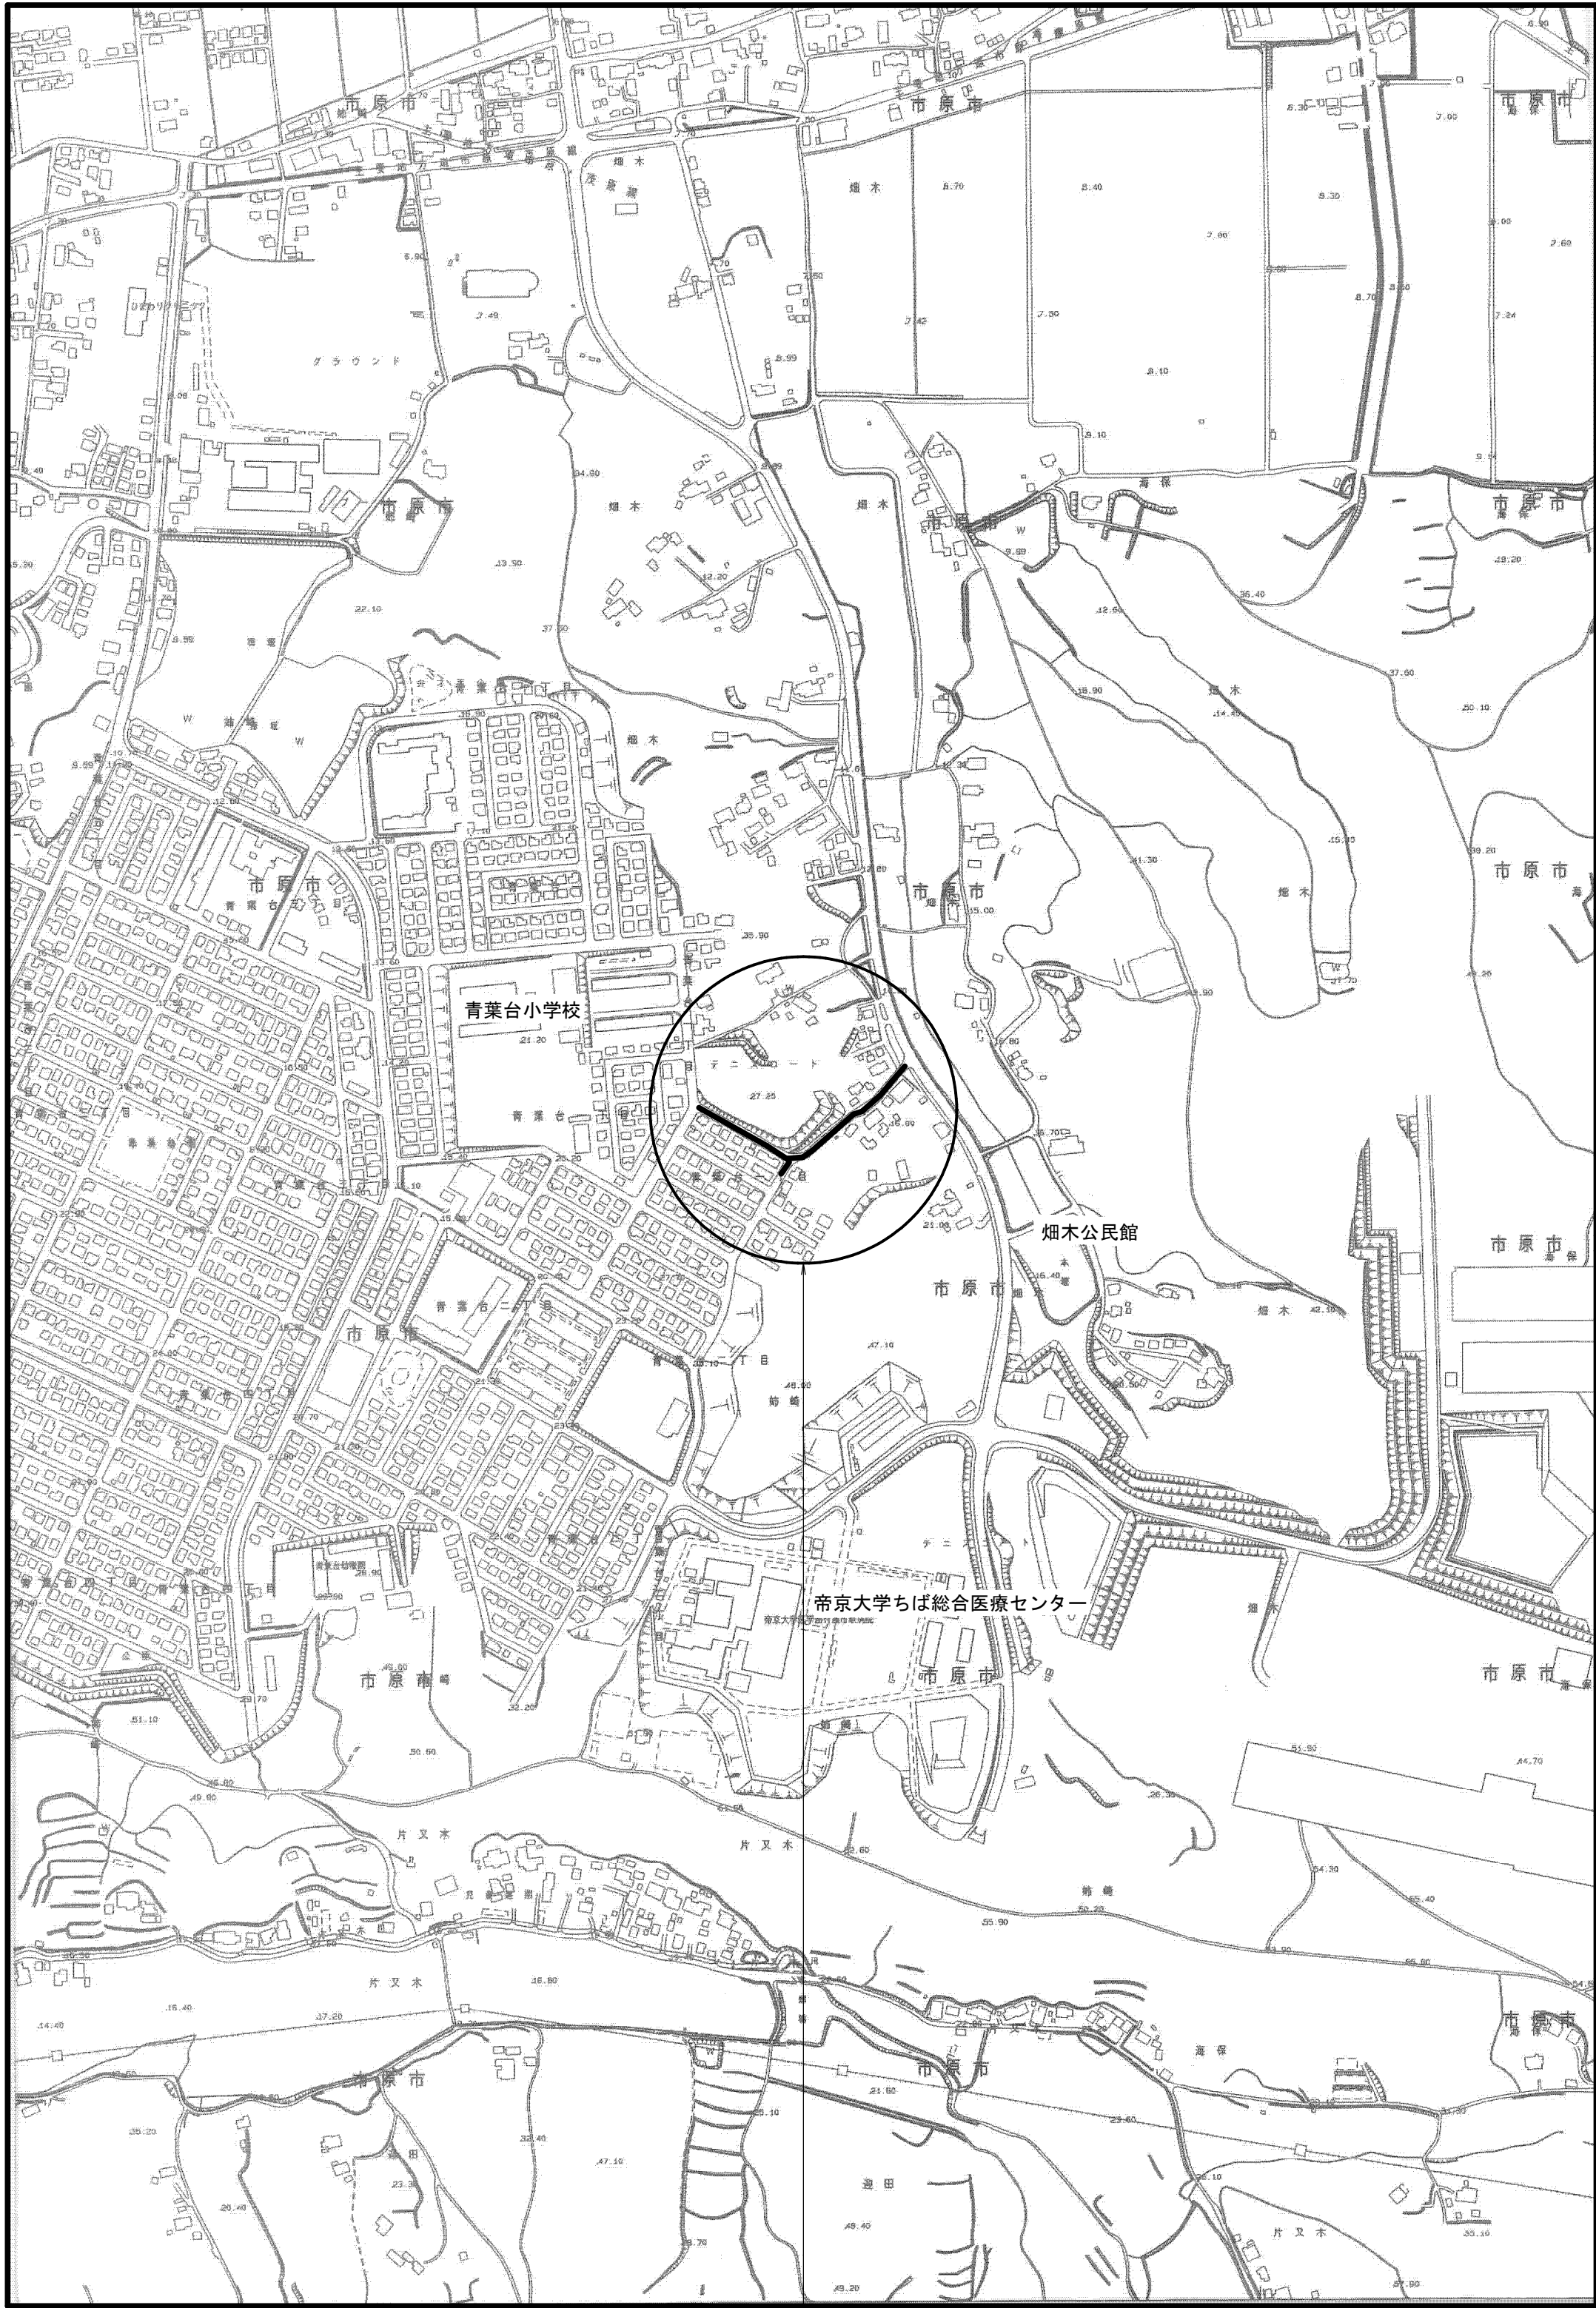

工事箇所  
市原市青葉台1丁目15番地先

管 網 図 S=1:2500

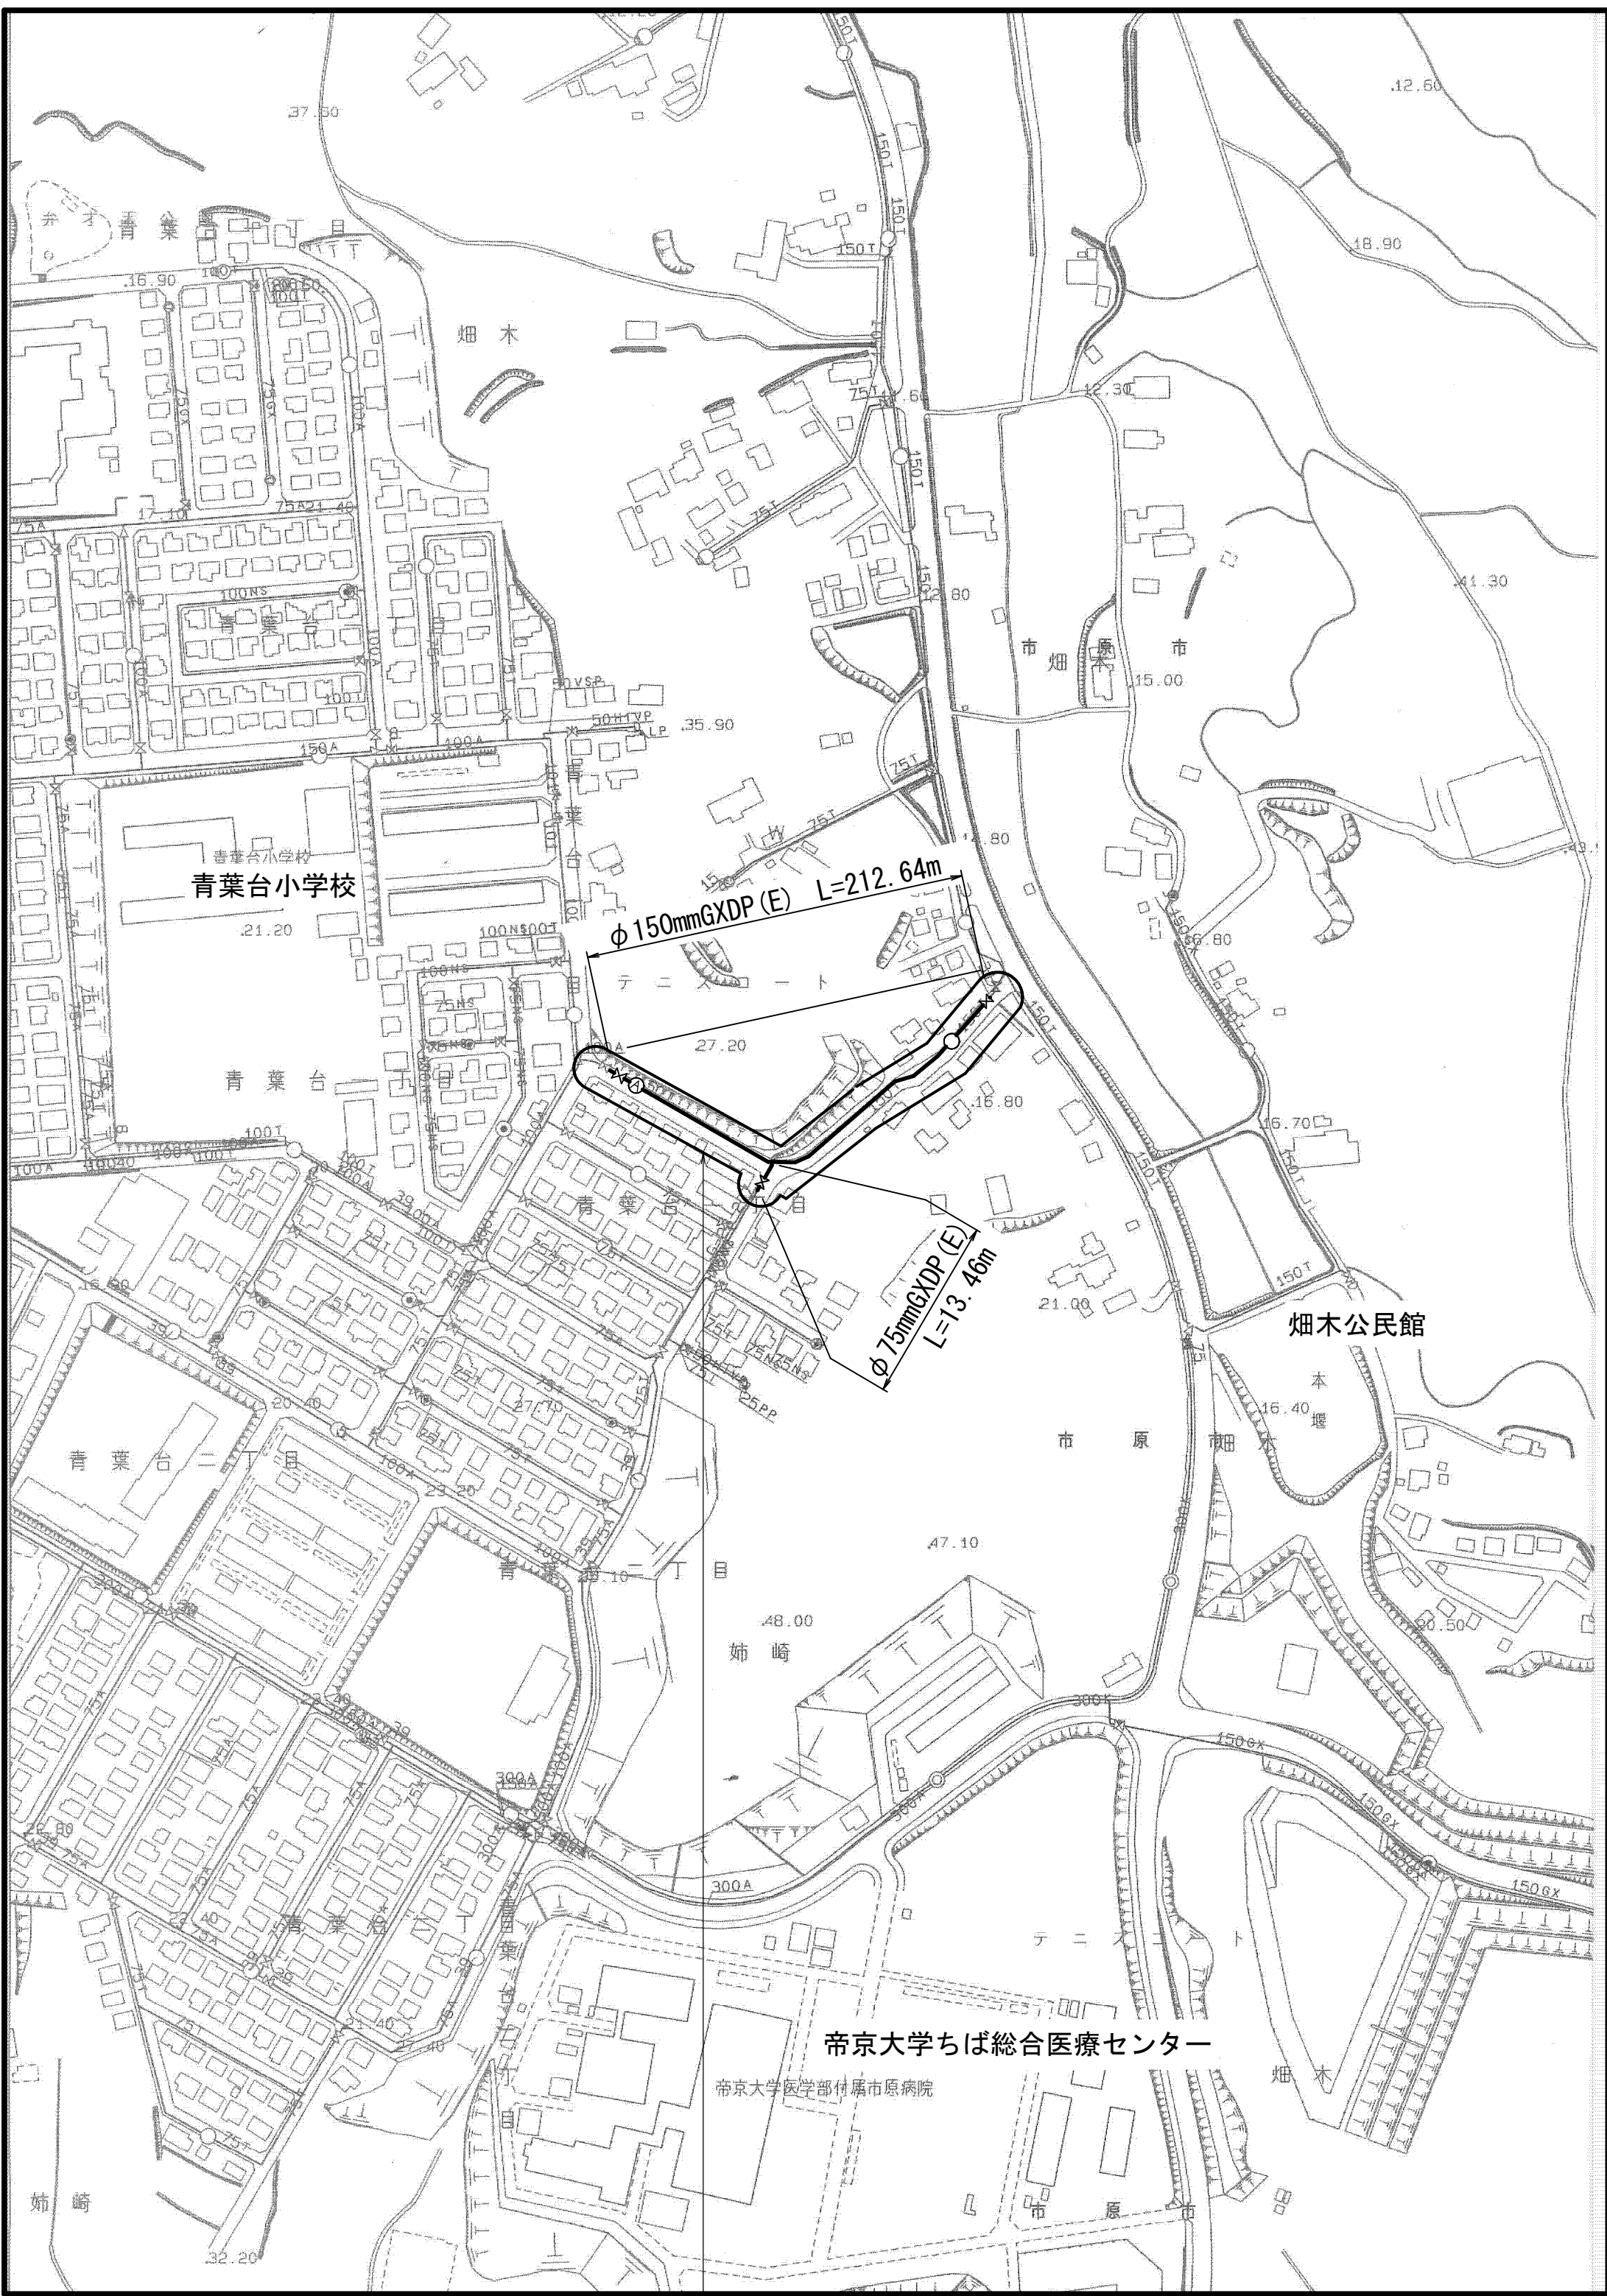

工事箇所  
市原市青葉台1丁目15番地先  
H-24-8, 13

図面目次

| 図面番号  | 図 面 名 称       |
|-------|---------------|
| 7葉中 1 | 案内図・管網図       |
| 7葉中 2 | 布設集計表・平面図     |
| 7葉中 3 | 横断面図          |
| 7葉中 4 | 路面復旧図         |
| 7葉中 5 | 付帯工平面図・付帯工構造図 |
| 7葉中 6 | 給水切替平面図       |
| 7葉中 7 | 給水切替一覧表       |


| 占用許可番号 | 許可年月日 |
|--------|-------|
|        |       |
|        |       |
|        |       |
|        |       |

浅層埋設

|           |                           |         |           |    |  |
|-----------|---------------------------|---------|-----------|----|--|
| 工 事 名 称   | 市原市青葉台1丁目15番地先<br>配水管整備工事 |         |           |    |  |
| 図 面 名 称   | 案内図・管網図                   |         |           |    |  |
| 図 面 枚 数   | 7 葉 中 1                   | 縮 尺     | 図 示       |    |  |
| 完 成 年 月 日 | 年   月   日                 | 工 事 番 号 | 水千概8・9第3号 |    |  |
| 区 画 記 号   | 千葉県企業局                    |         |           |    |  |
| 整理番号      | 施工業者                      |         |           |    |  |
| 所長        | 次長                        | 課長      | 設計        | 製図 |  |
| 所長        | 次長                        | 課長      | 監督        | 製図 |  |



平 面 図 S=1:500

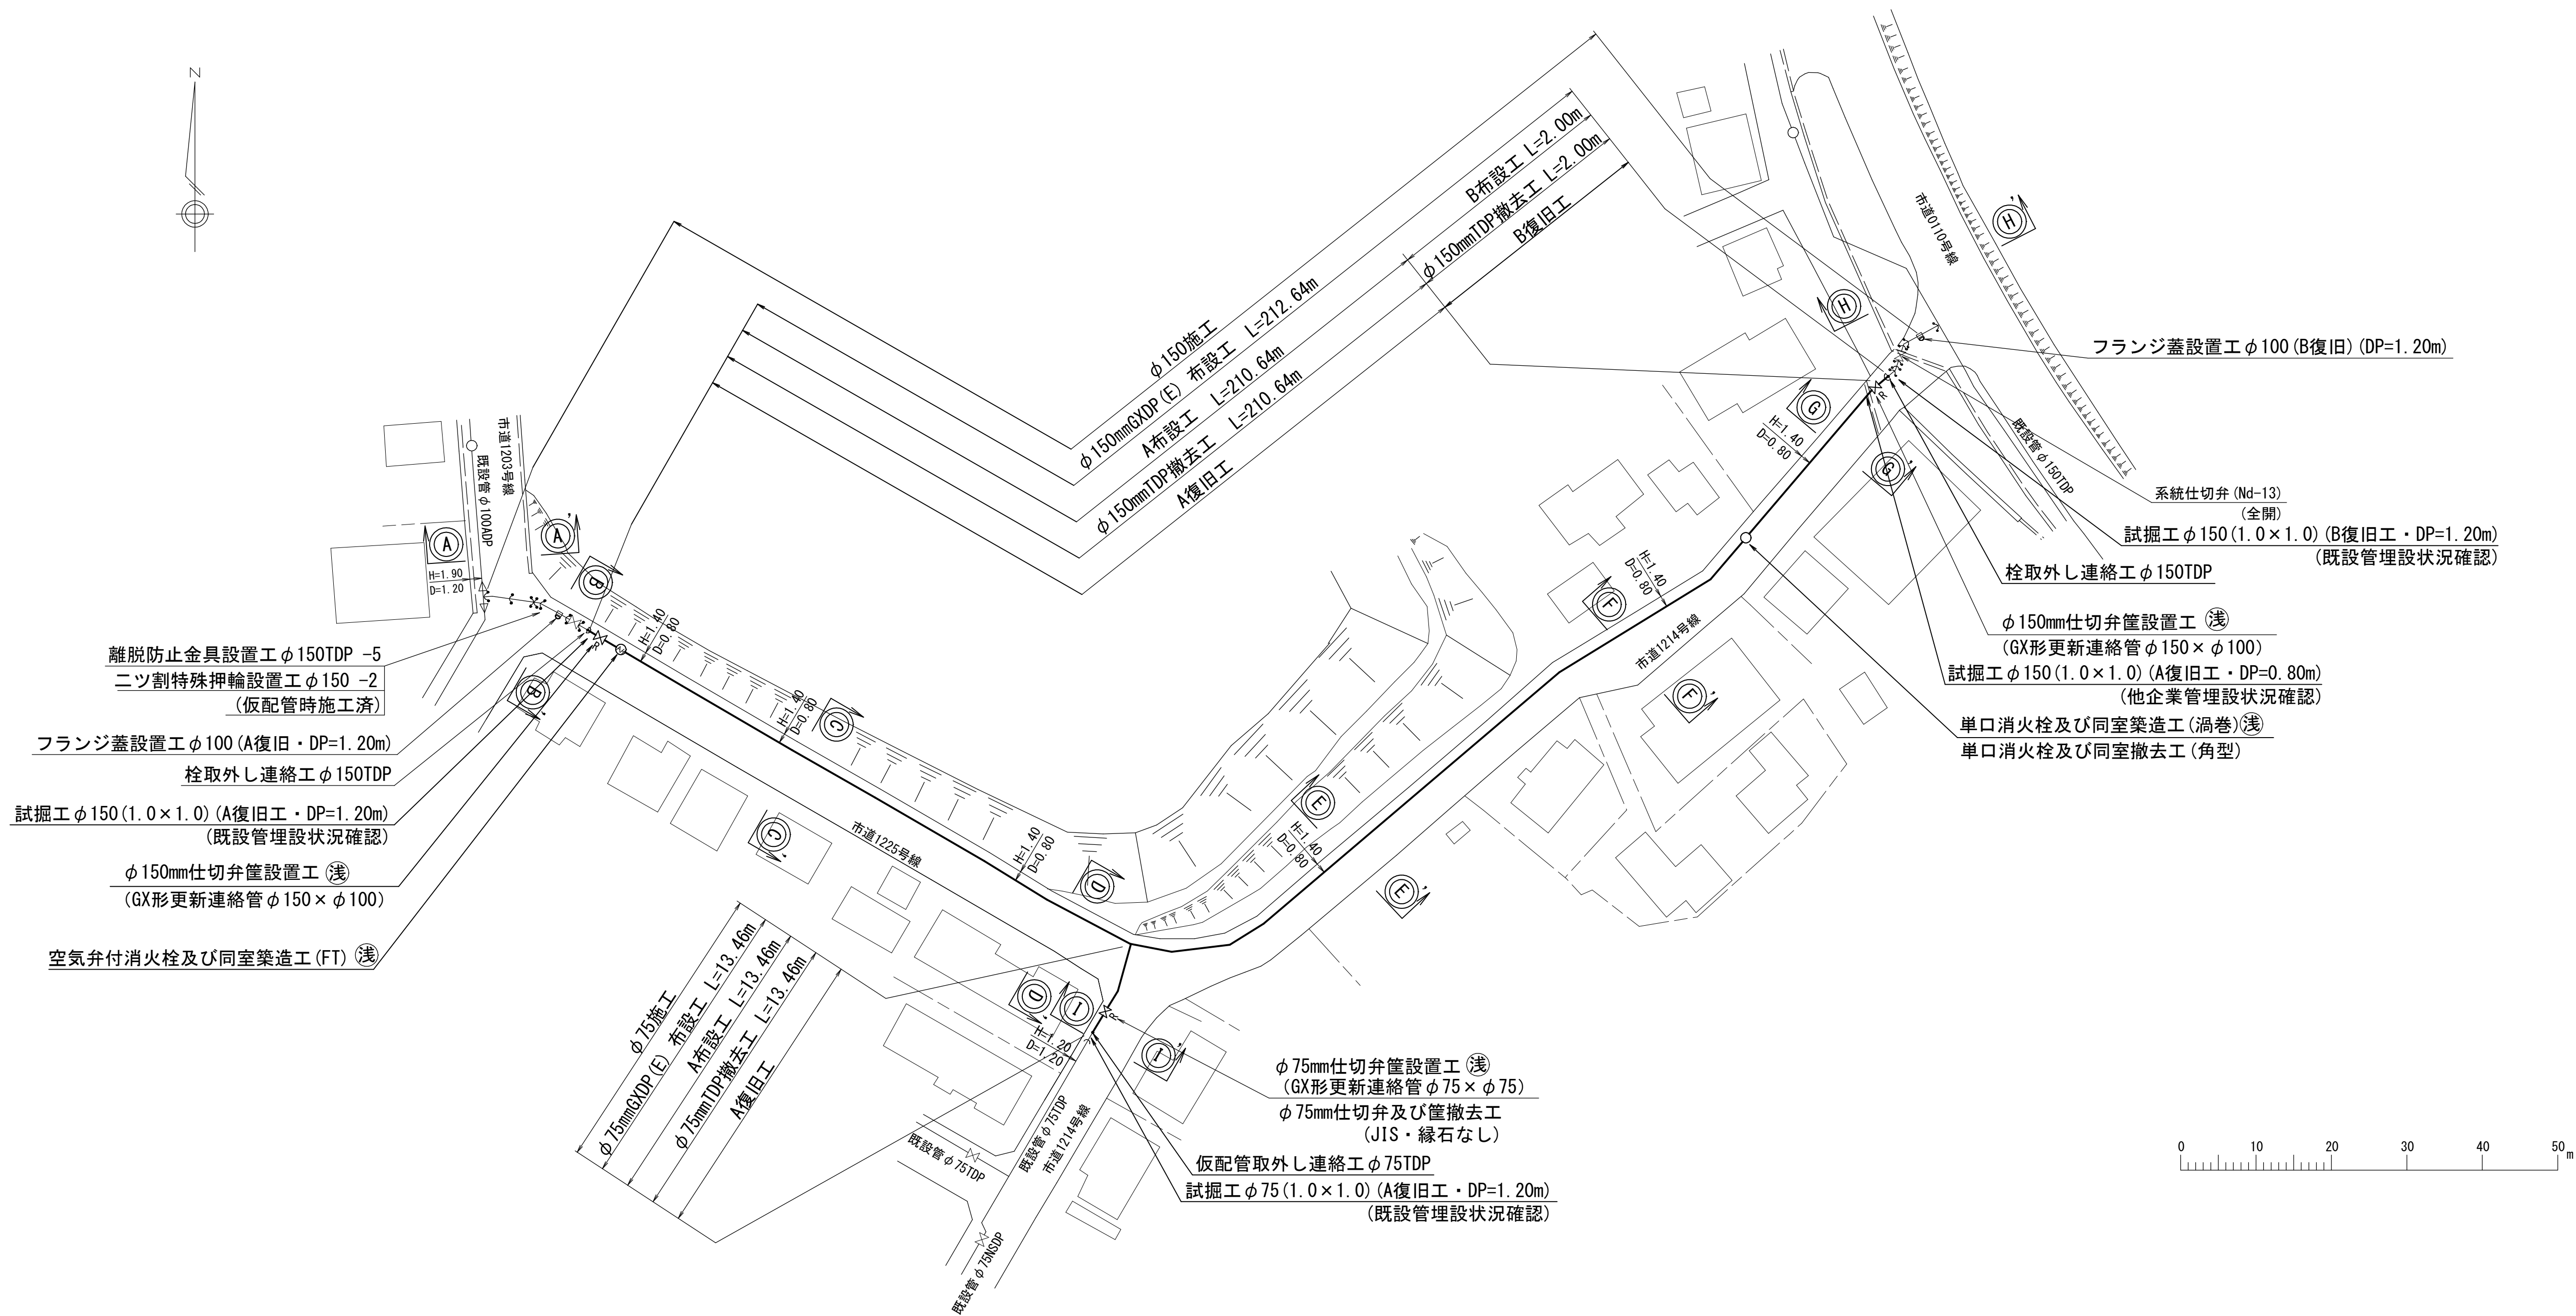

布設集計表

| 施工程種<br>総延長                                                          | 施工<br>形態 | 布 設 工 |     |        | 新設管  |      |     | 撤 去 工  |      |    | 既設管<br>土被り | 舗装<br>種別 | 埋戻材料 | 掘削<br>形態        | 仕切弁                  |    | 消火栓            |           | 備 考                                                                                                                                                                                                                                                                                                                     |
|----------------------------------------------------------------------|----------|-------|-----|--------|------|------|-----|--------|------|----|------------|----------|------|-----------------|----------------------|----|----------------|-----------|-------------------------------------------------------------------------------------------------------------------------------------------------------------------------------------------------------------------------------------------------------------------------------------------------------------------------|
|                                                                      |          | 区分    | 管種  | 延 長    | 土被り  | 口径   | 管種  | 延 長    | 土被り  | 管種 |            |          |      |                 | 設置                   | 撤去 | 設置             | 撤去        |                                                                                                                                                                                                                                                                                                                         |
| φ75施工<br>φ75GXP(E) 布設工<br>L= 13.46 m<br>φ75TDP撤去工<br>L= 13.46 m      | 昼間       | A     | GXP | 13.46  | 0.80 | φ75  | TDP | 13.46  | 1.20 | A  | 改良土        | 機械       |      | 1<br>(R)<br>(浅) | 1<br>(JIS)<br>(緑石無し) |    |                |           | 仮配管取外し連絡工 φ75TDP -1<br>試掘工 φ75 (1.0×1.0) (A復旧・DP=1.20m) (既設管理設状況確認) -1                                                                                                                                                                                                                                                  |
| φ150施工<br>φ150GXP(E) 布設工<br>L= 212.64 m<br>φ150TDP撤去工<br>L= 212.64 m | 昼間       | A     | GXP | 210.64 | 0.80 | φ150 | TDP | 210.64 | 1.20 | A  | 改良土        | 機械       |      | 2<br>(R)<br>(浅) |                      |    | 1<br>単口<br>(浅) | 1<br>(角型) | 栓取外し連絡工 φ150TDP -2<br>フランジ蓋設置工 φ100 (A復旧・DP=1.20m) -1<br>フランジ蓋設置工 φ100 (B復旧・DP=1.20m) -1<br>離脱防止金具設置工 φ150TDP -5 (仮配管時施工済)<br>ニツ割特殊押輪設置工 φ150 -2 (仮配管時施工済)<br>試掘工 φ150 (1.0×1.0) (A復旧・DP=1.20m) (既設管理設状況確認) -1<br>試掘工 φ150 (1.0×1.0) (A復旧・DP=0.80m) (他企業管理設状況確認) -1<br>試掘工 φ150 (1.0×1.0) (B復旧・DP=1.20m) (既設管理設状況確認) -1 |

※ 管被覆工

管路全線にポリエチレンスリーブによる被覆を施す。  
F付T字管フランジ部にポリエチレンスリーブ被覆を施す。

※ 埋設表示

管路全線及び給水管道路部路盤下に明示シートを敷設する。

※ 消火栓は、デザイン鉄蓋とする。

消火栓は、周囲ライン(黄色 W=15cm L=2.4m)を設置する。  
浅層埋設部の消火栓鉄蓋受枠内側を、黄色ペンキで着色する。










※ 仕切弁(R)は、更新連絡管を示す。

浅層埋設

|           |                           |  |        |     |           |     |
|-----------|---------------------------|--|--------|-----|-----------|-----|
| 工 事 名 称   | 市原市青葉台1丁目15番地先<br>配水管整備工事 |  |        |     |           |     |
| 図 面 名 称   | 布設集計表・平面図                 |  |        |     |           |     |
| 図 面 枚 数   | 7 葉 中 2                   |  | 縮 尺    |     | 1:500     |     |
| 完 成 年 月 日 | 年 月 日                     |  | 工事番号   |     | 水千概8・9第3号 |     |
| 区 画 記 号   | H-24                      |  | 千葉県企業局 |     |           |     |
| 整理番号      |                           |  | 施工業者   |     |           |     |
| 所 長       | 次 長                       |  | 課 長    | 設 計 |           | 製 図 |
| 所 長       | 次 長                       |  | 課 長    | 監 督 |           | 製 図 |



横断面図 S=1:50

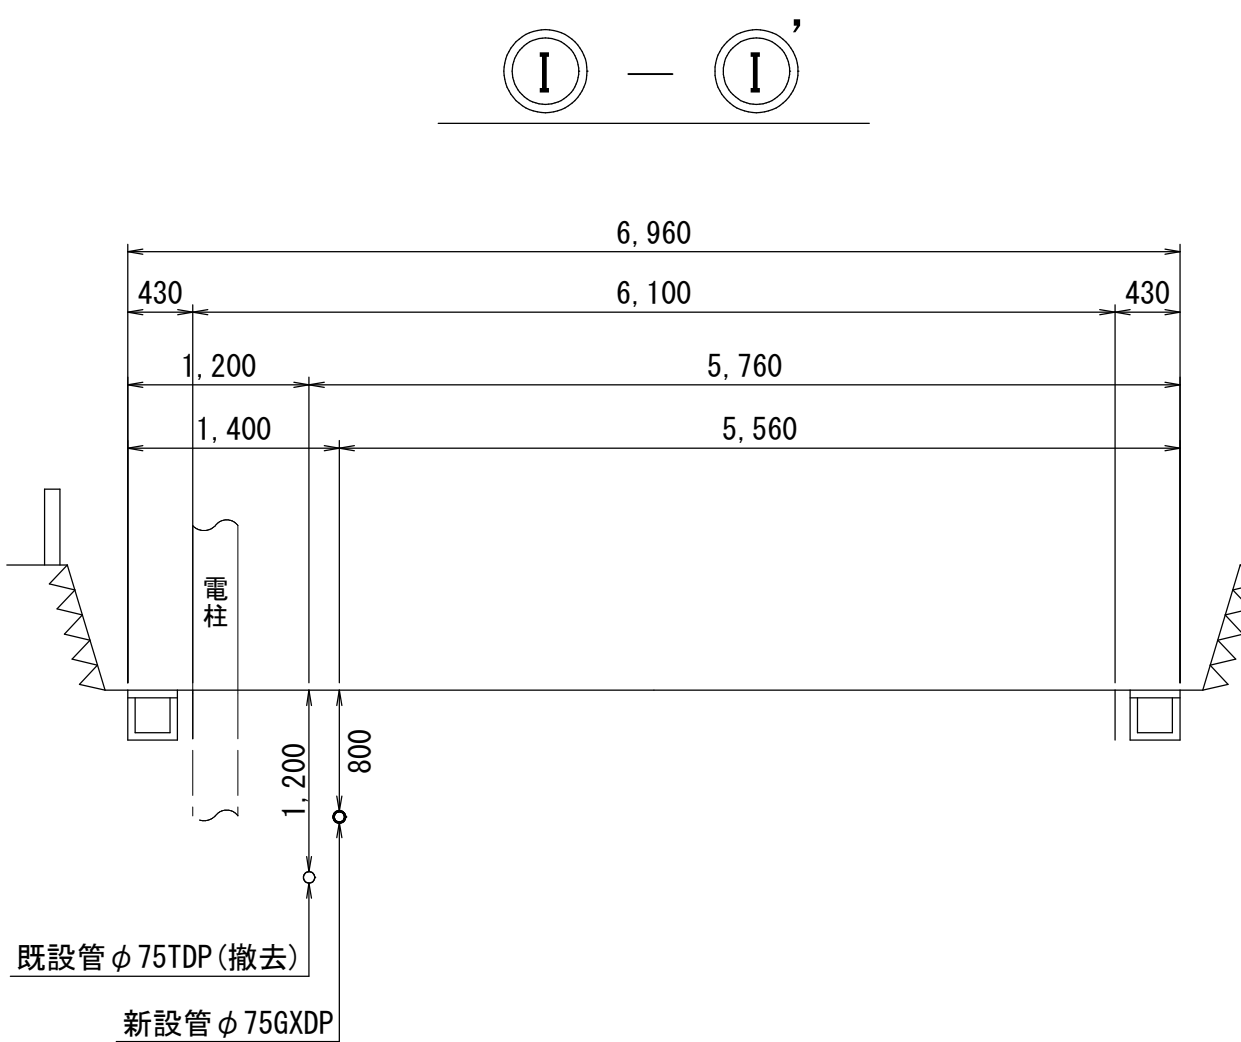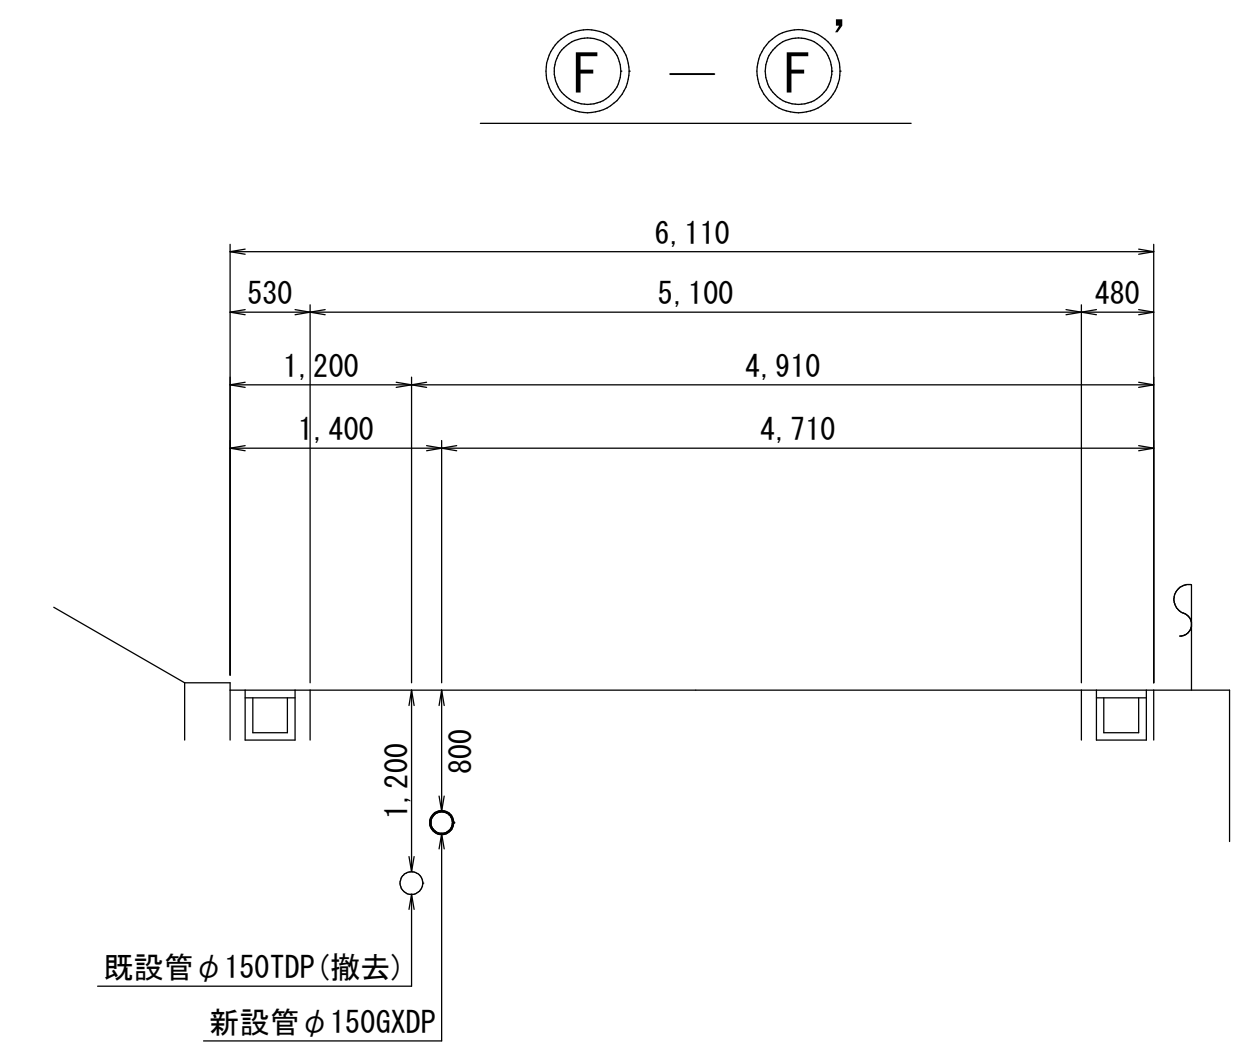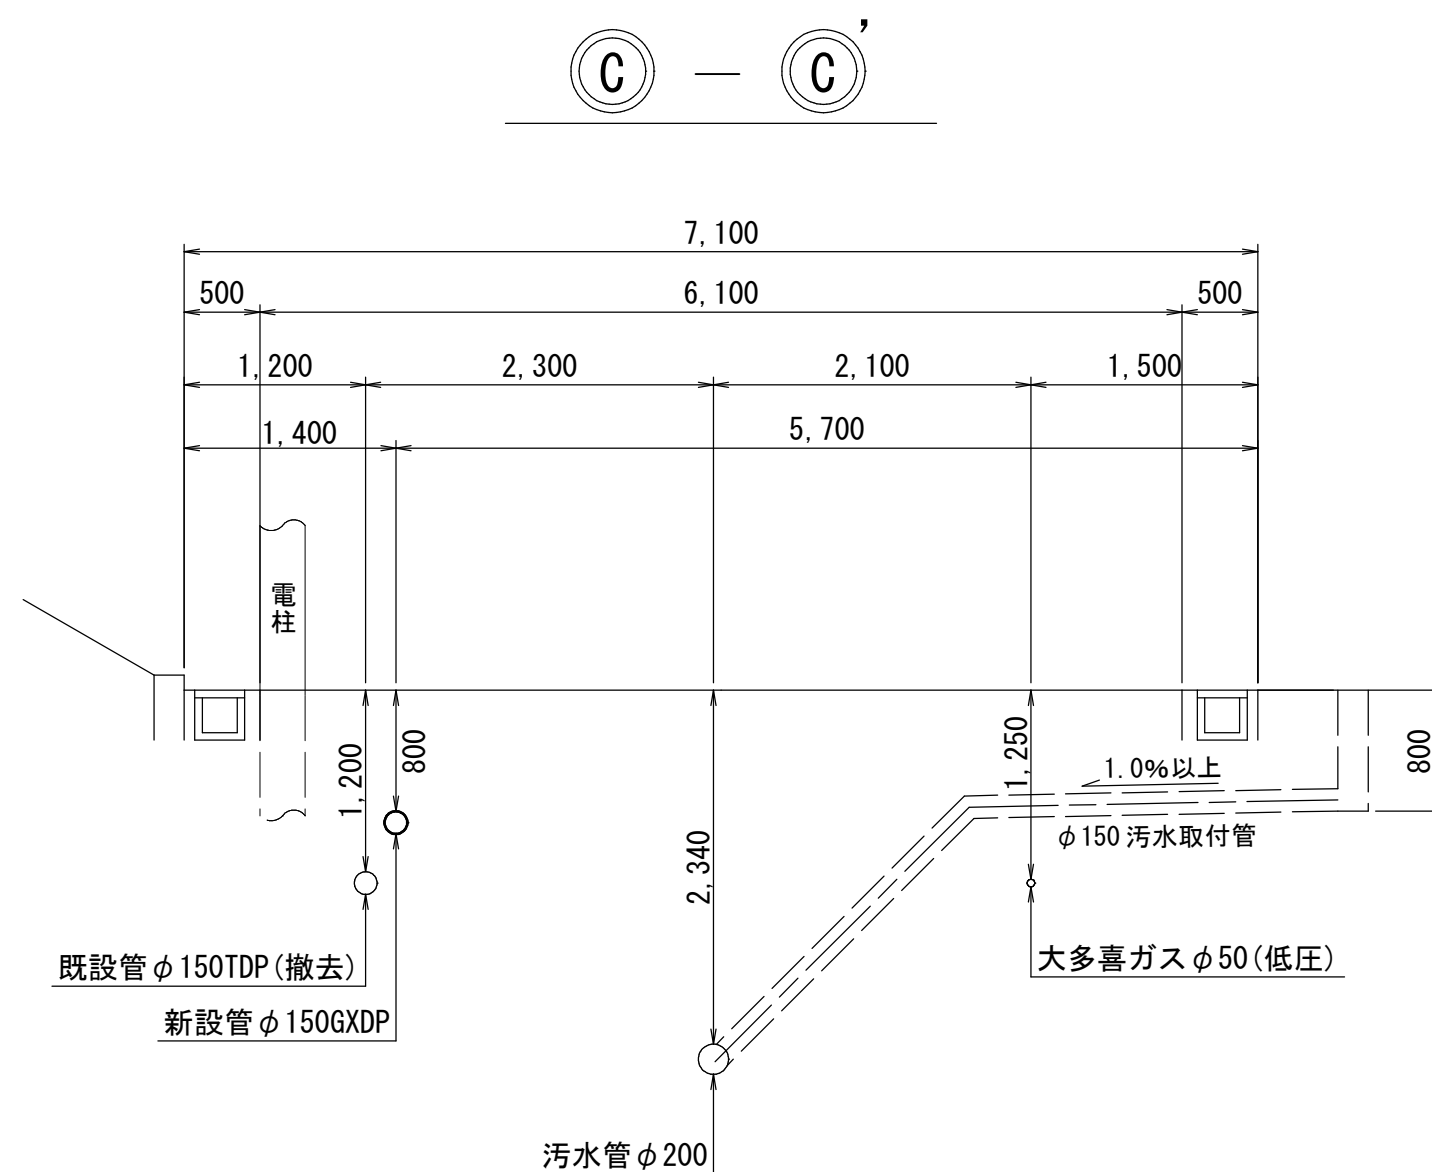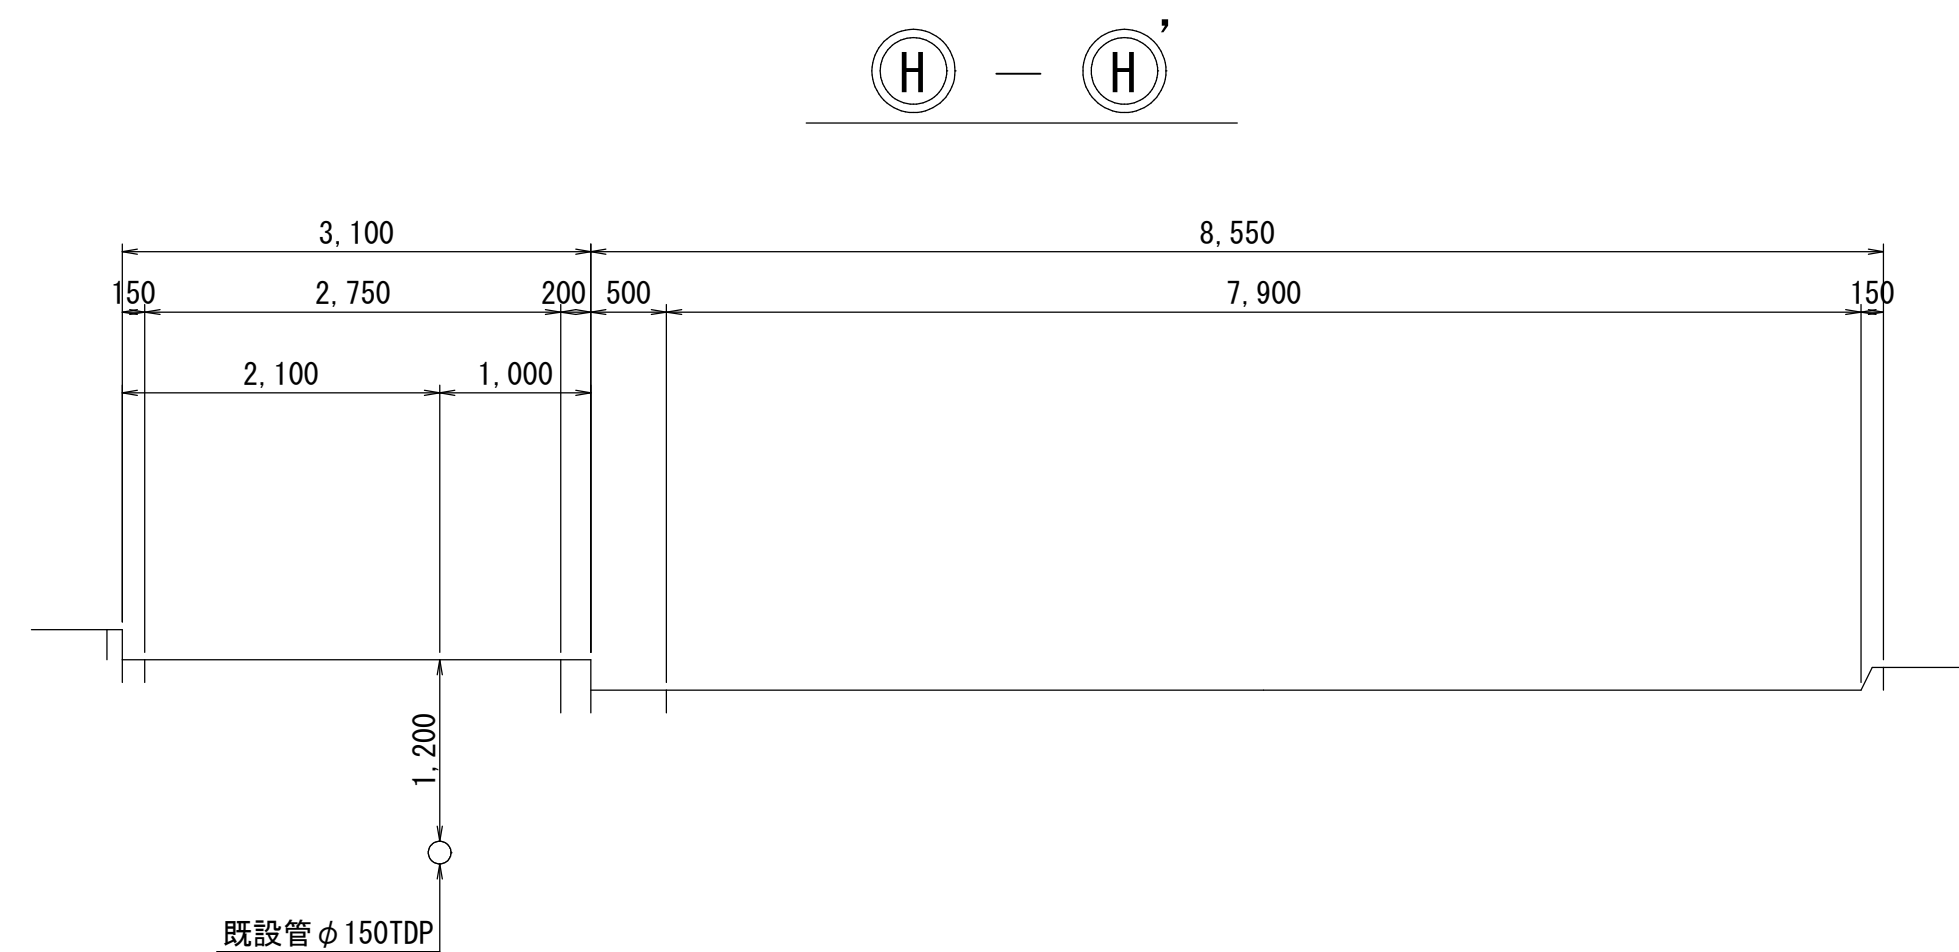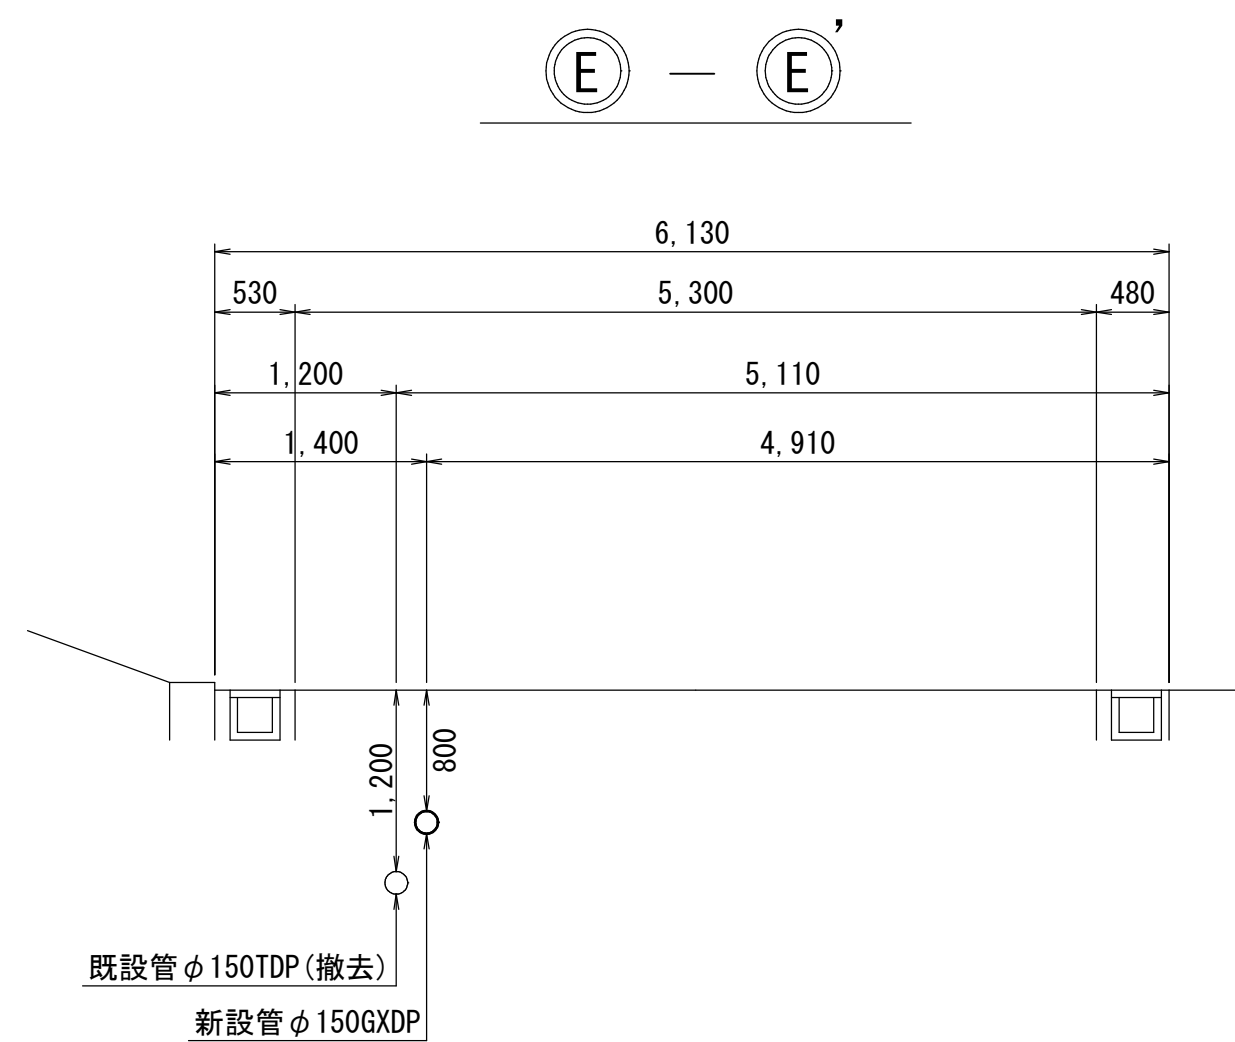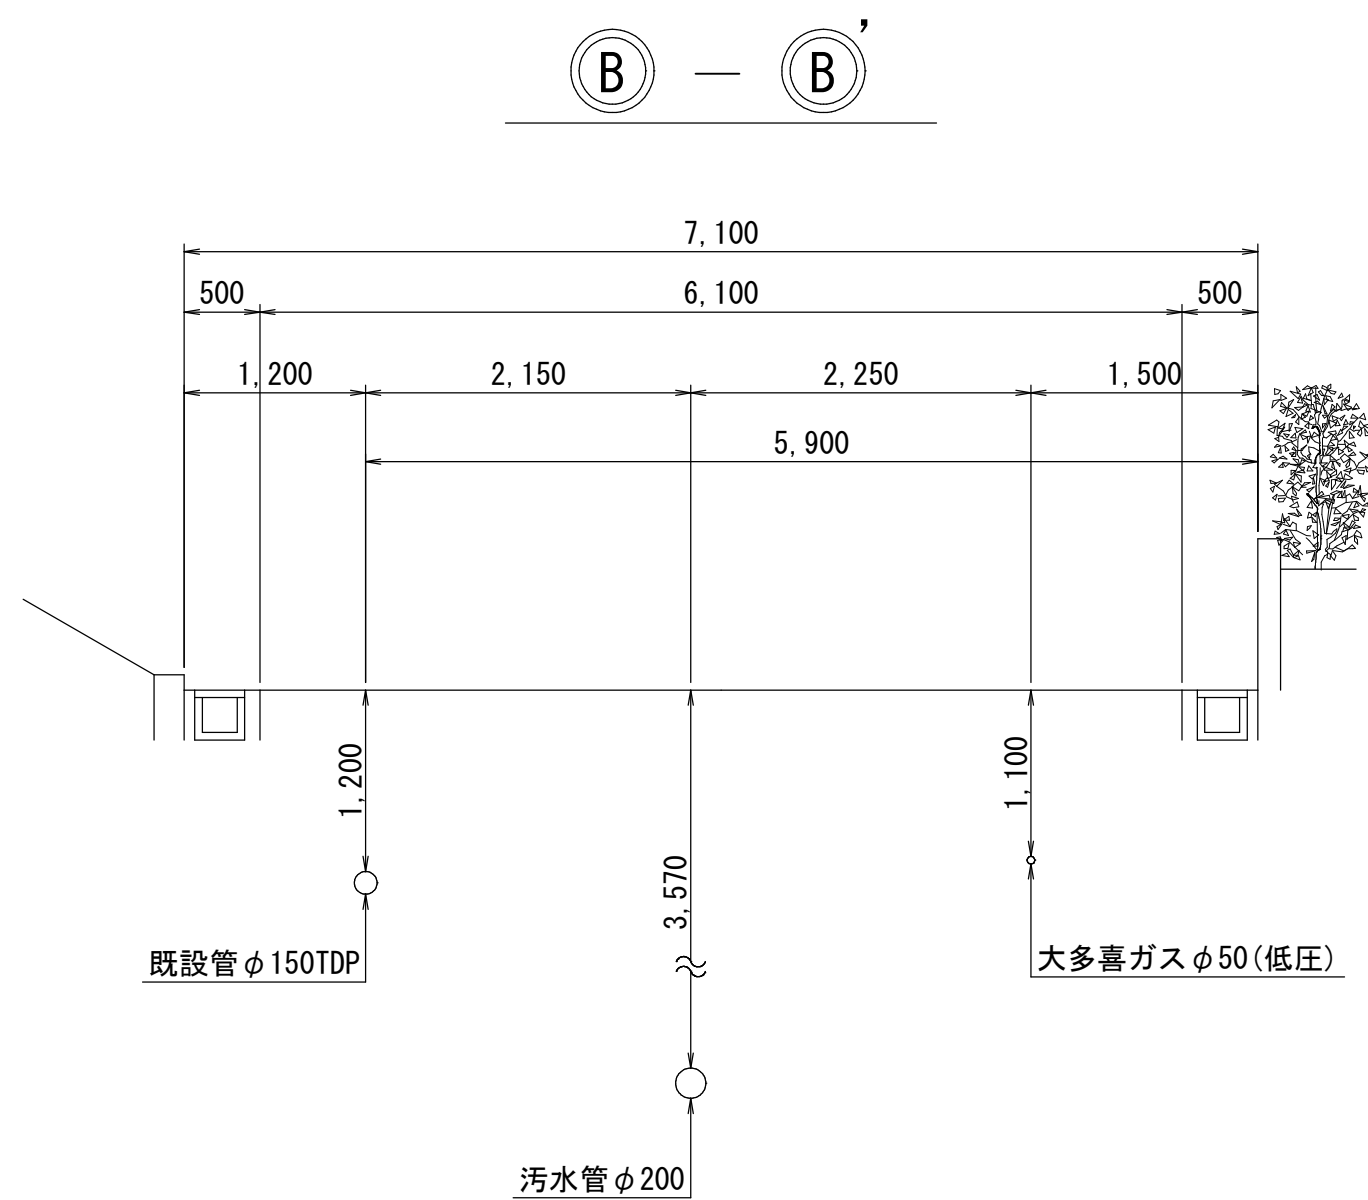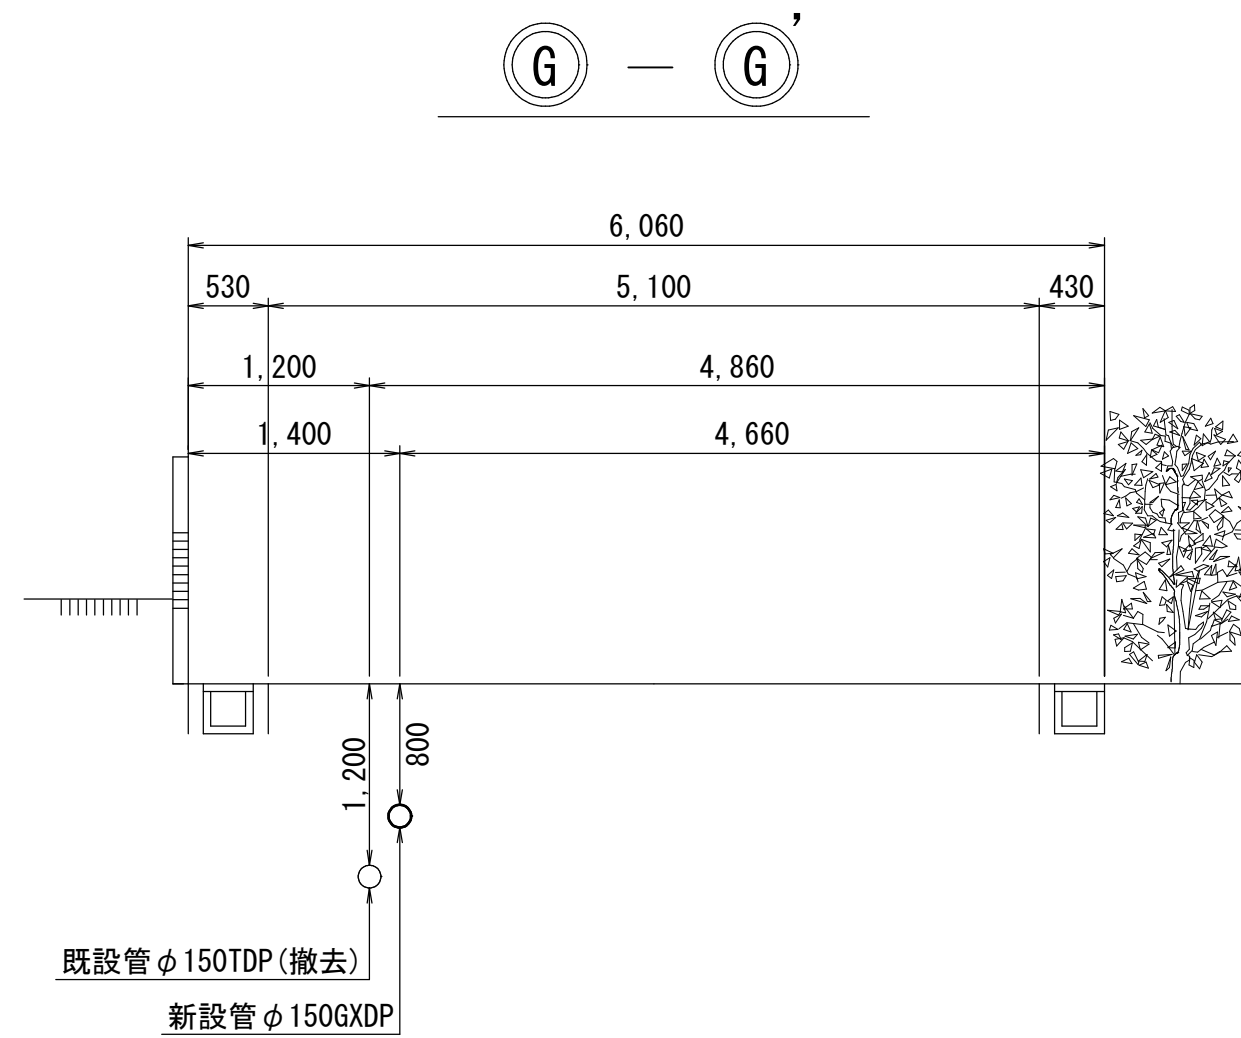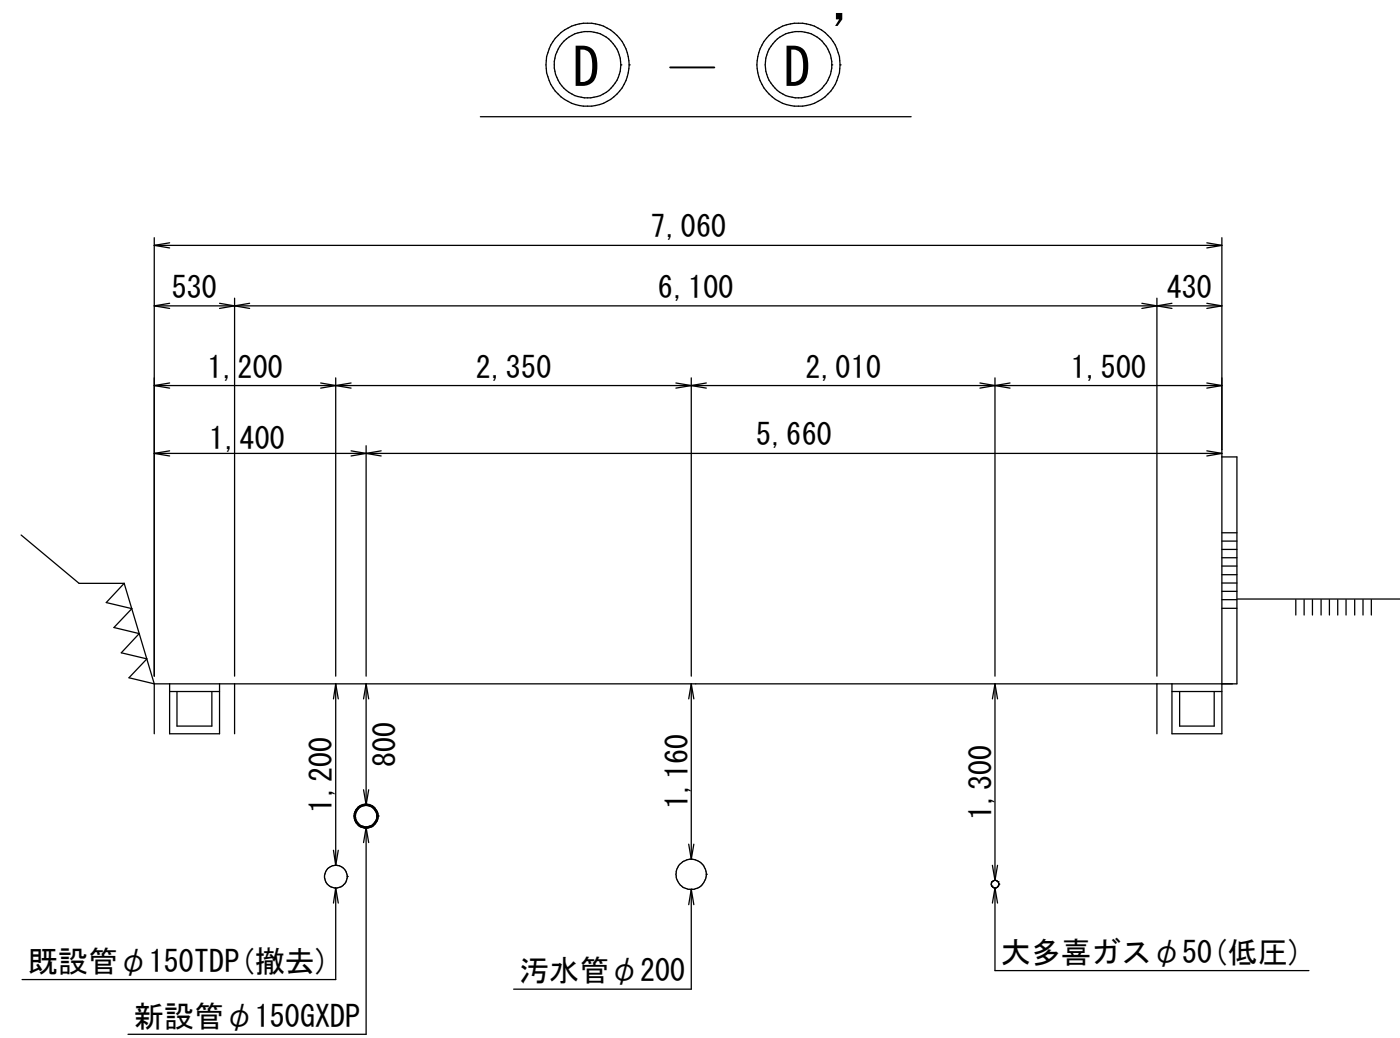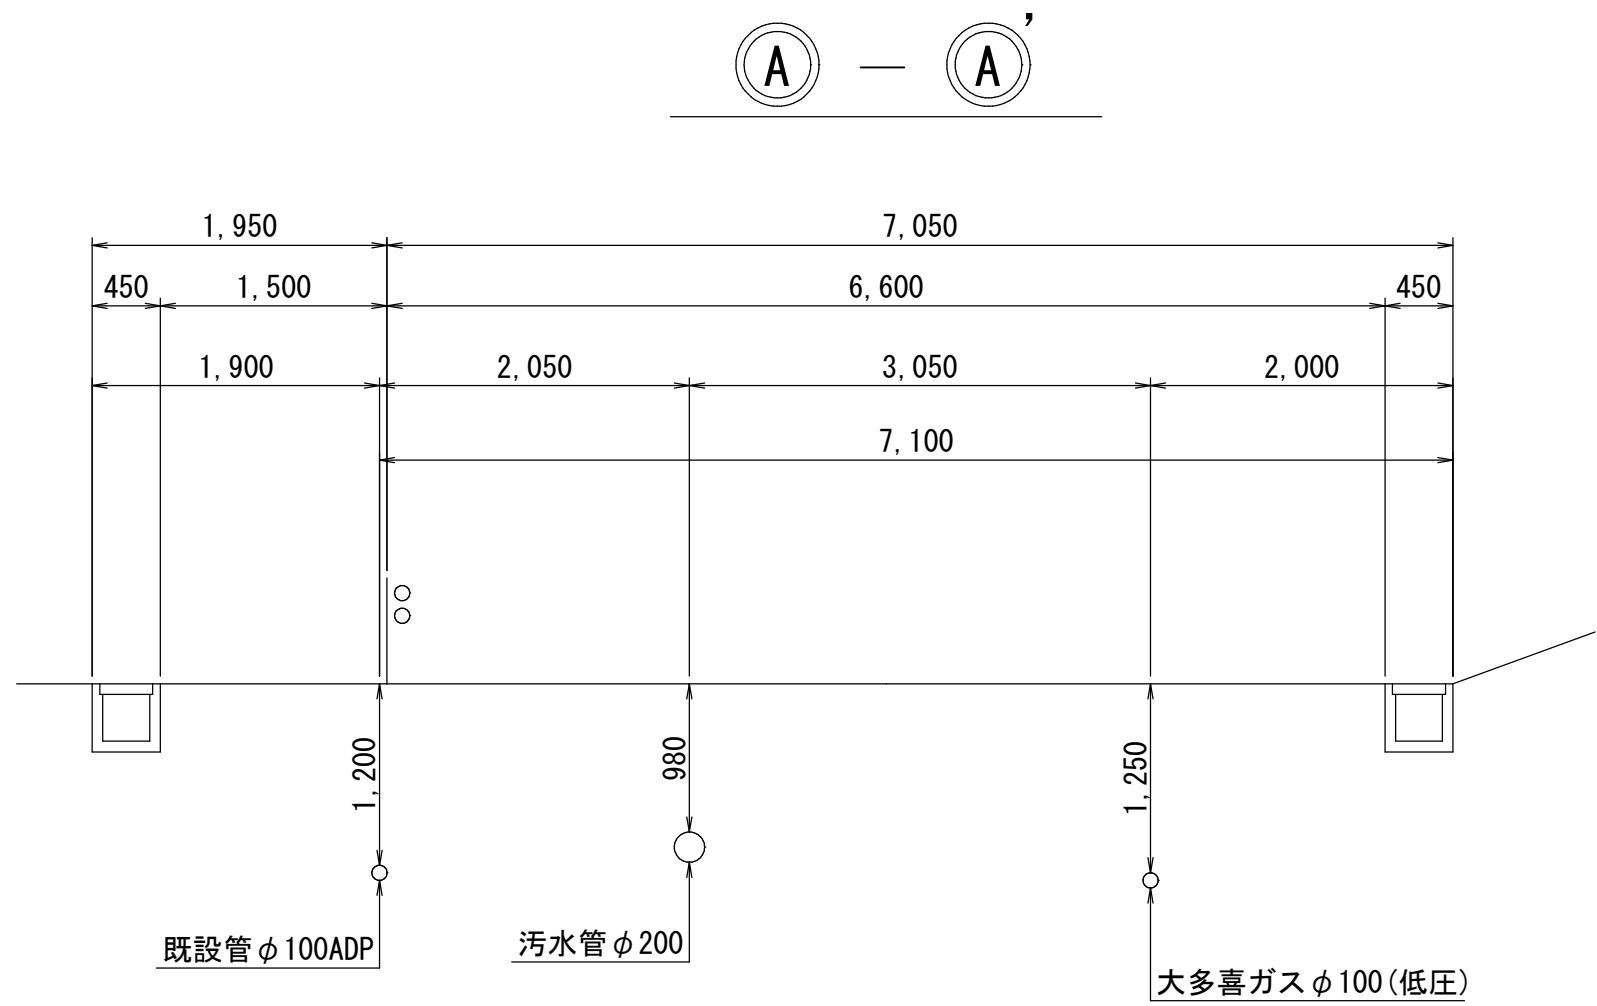


## 浅層埋設

|          |                           |    |        |      |            |
|----------|---------------------------|----|--------|------|------------|
| 工事<br>名称 | 市原市青葉台1丁目15番地先<br>配水管整備工事 |    |        |      |            |
| 図面<br>名称 | 横 断 面 図                   |    |        |      |            |
| 図面<br>枚数 | 7 葉 中 3                   |    | 縮尺     | 1:50 |            |
| 完成       | 年                         | 月  | 日      | 工事番号 | 水干概 8・9第3号 |
| 区画<br>記号 | H-24                      |    | 千葉県企業局 |      |            |
| 整理番号     |                           |    | 施工業者   |      |            |
| 所長       | 次長                        | 課長 | 設計     | 製図   |            |
| 所長       | 次長                        | 課長 | 監督     | 製図   |            |




路面復旧図 S=1:20

A復旧（市原市普通舗装(Ⅳ)）

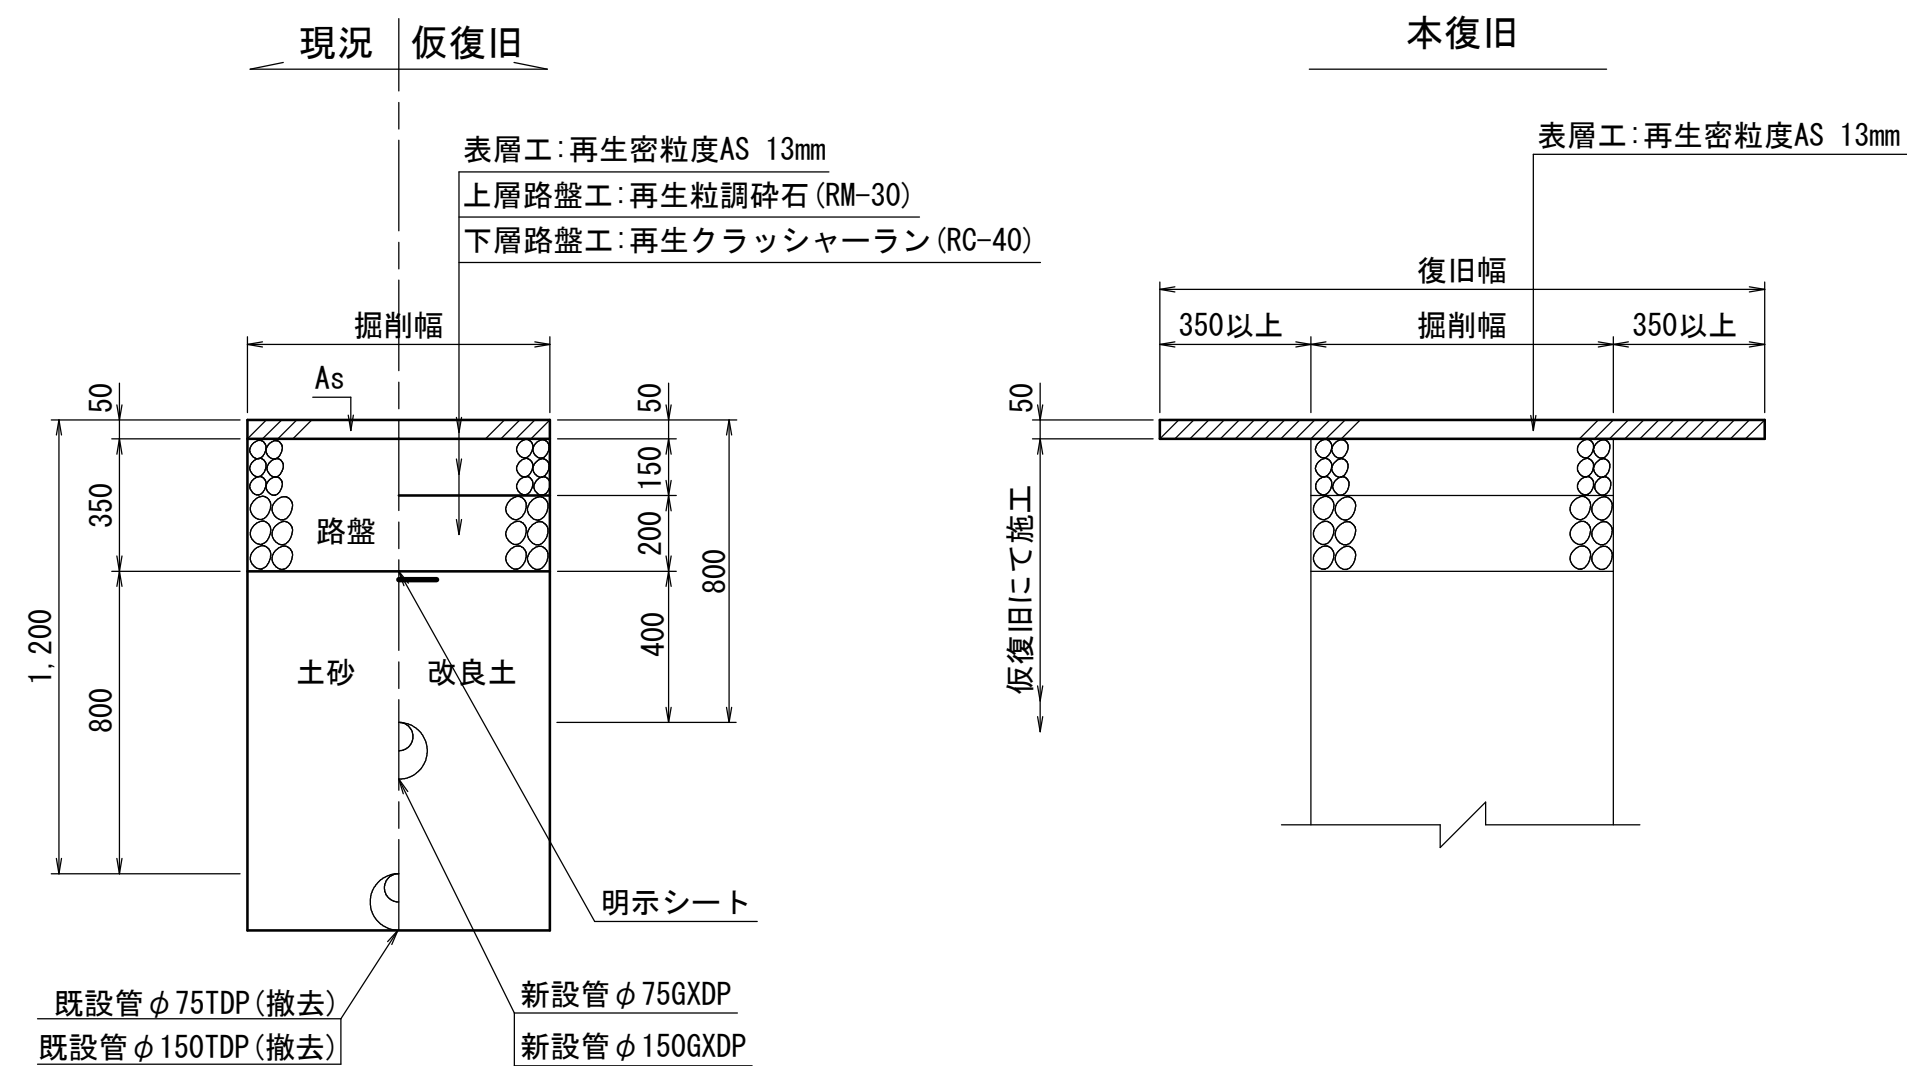

B復旧（市原市高級舗装）

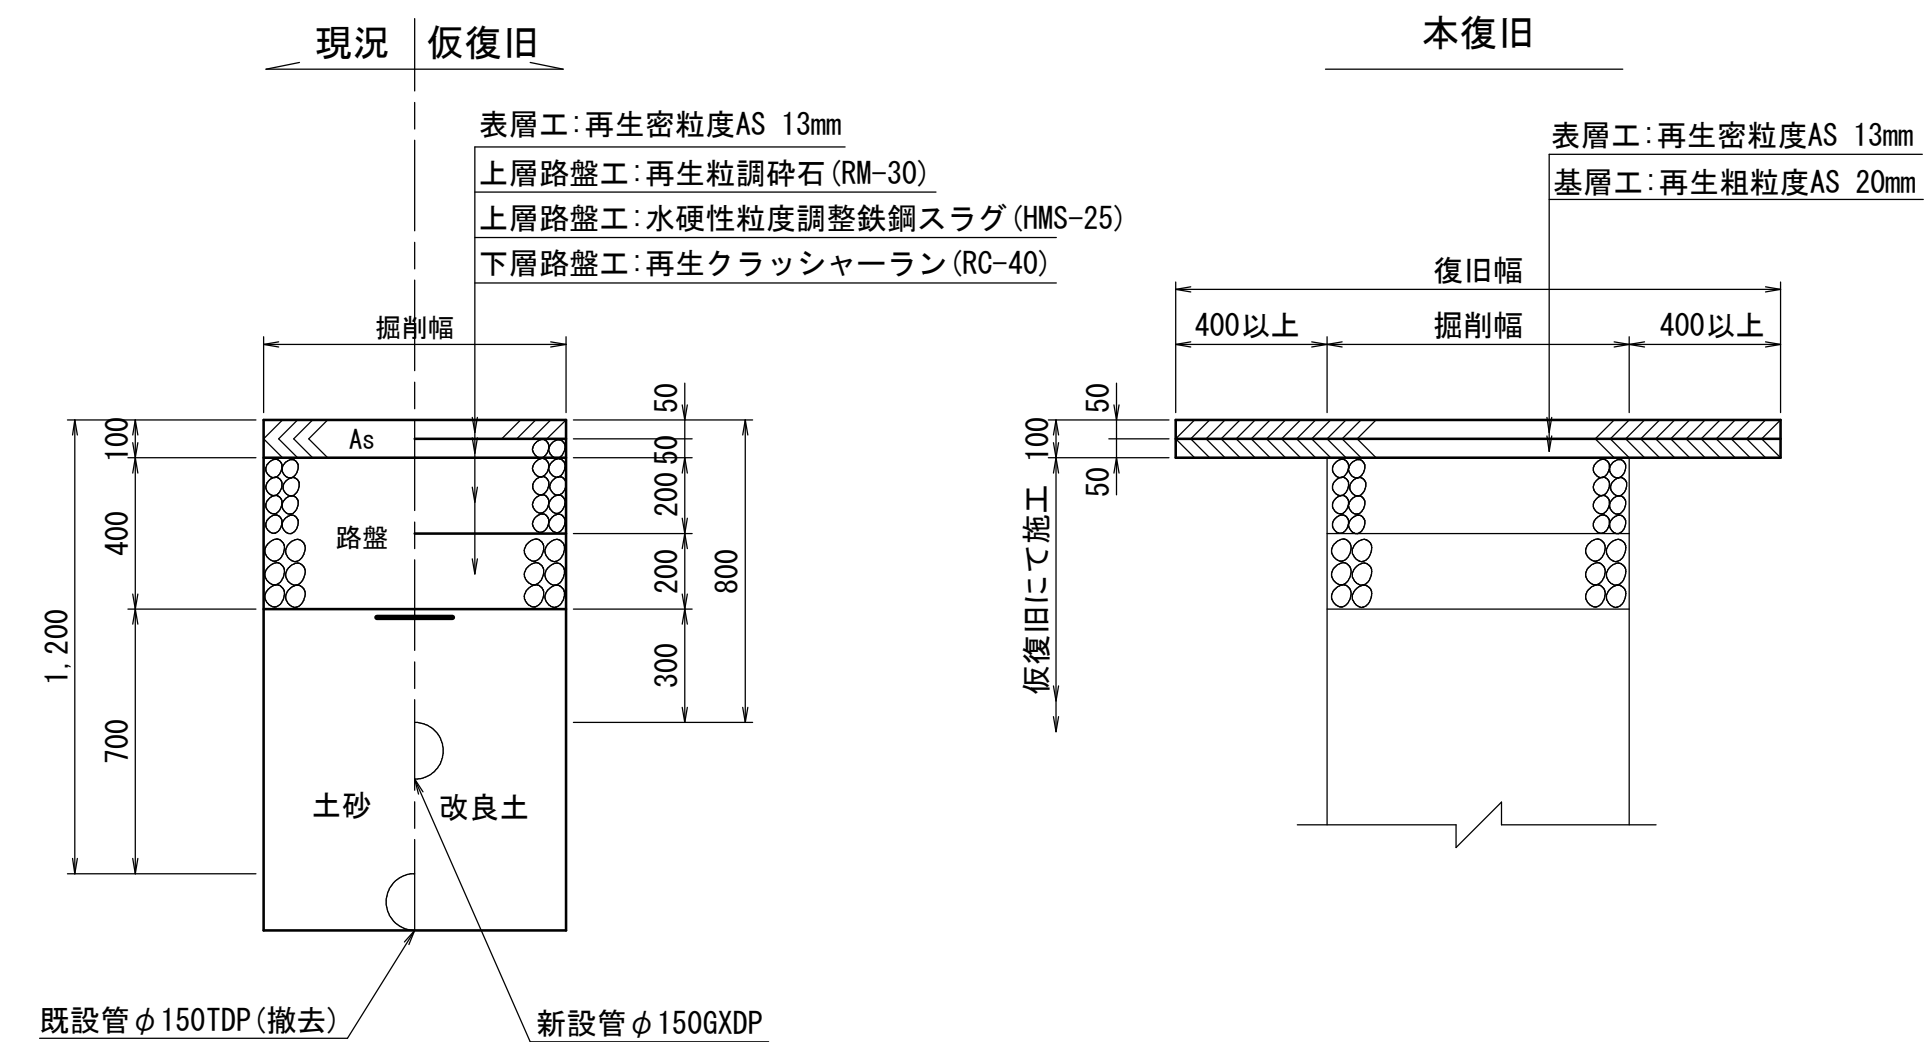

## 浅層埋設

|                   |                                                                                                   |     |             |     |                   |     |  |
|-------------------|---------------------------------------------------------------------------------------------------|-----|-------------|-----|-------------------|-----|--|
| 工<br>事<br>名<br>称  | 市<br>市<br>市<br>青<br>葉<br>台<br>1<br>丁<br>目<br>15<br>番<br>地<br>先<br>配<br>水<br>管<br>整<br>備<br>工<br>事 |     |             |     |                   |     |  |
| 図<br>面<br>名<br>称  | 路<br>面<br>復<br>旧<br>図                                                                             |     |             |     |                   |     |  |
| 図<br>面<br>枚<br>数  | 7 葉 中 4                                                                                           |     | 縮 尺         |     | 1:20              |     |  |
| 完 成<br>区 画<br>記 号 | 年    月    日                                                                                       |     | 工 事 番 号     |     | 水 千 桜 8 ・ 9 第 3 号 |     |  |
| 区 画<br>記 号        | H-24                                                                                              |     | 千 葉 県 企 業 局 |     |                   |     |  |
| 整 理 番 号           |                                                                                                   |     | 施 工 業 者     |     |                   |     |  |
| 所 長               | 次 長                                                                                               | 課 長 |             | 設 計 |                   | 製 図 |  |
| 所 長               | 次 長                                                                                               | 課 長 |             | 監 督 |                   | 製 図 |  |



付帯工平面図 S=1:500




付帯工集計表

| 施 工    | 名 称         | 数 量 | 単位 | 備 考     |
|--------|-------------|-----|----|---------|
| φ150施工 | U字側溝 (Aタイプ) | 2.4 | m  |         |
|        | U字側溝 (Bタイプ) | 2.0 | m  |         |
|        | 街区三角点       | 1   | 箇所 | 4級相当基準点 |

付 帯 工 構 造 図


U字側溝設置標準図 S=1:10  
(Aタイプ)

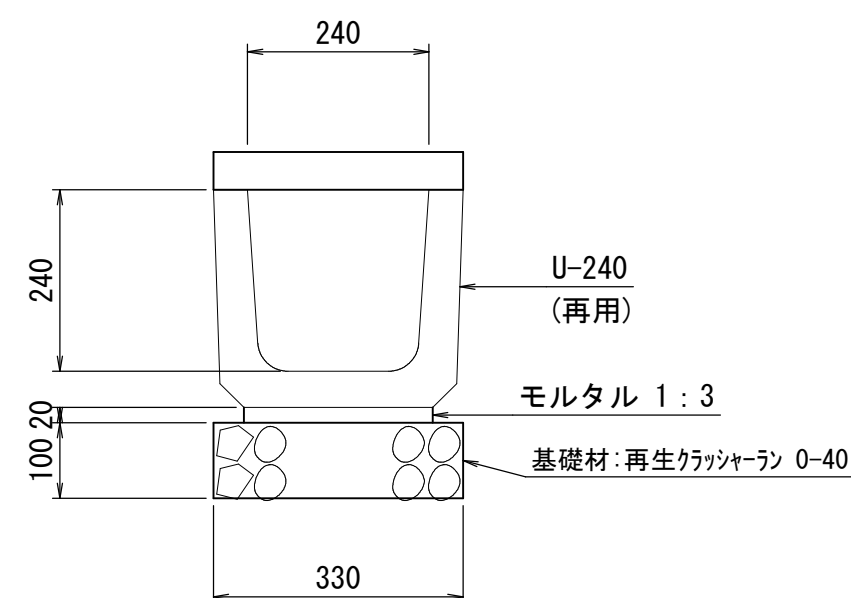

材料表

| 名 称   | 規 格 ・ 寸 法       | 単位 | 数 量  | 摘 要         |
|-------|-----------------|----|------|-------------|
| U字側溝  | U-240 (再利用)     | 本  | 16.4 | 参考重量 56kg/本 |
| U字側溝蓋 | U-240 (再利用)     | 枚  | 16.4 | 参考重量 46kg/枚 |
| 敷モルタル | 1 : 3           | m3 | 0.05 |             |
| 砕石基礎工 | 再生クラッシャーランRC-40 | m2 | 3.3  |             |

U字側溝設置標準図 S=1:10  
(Bタイプ)

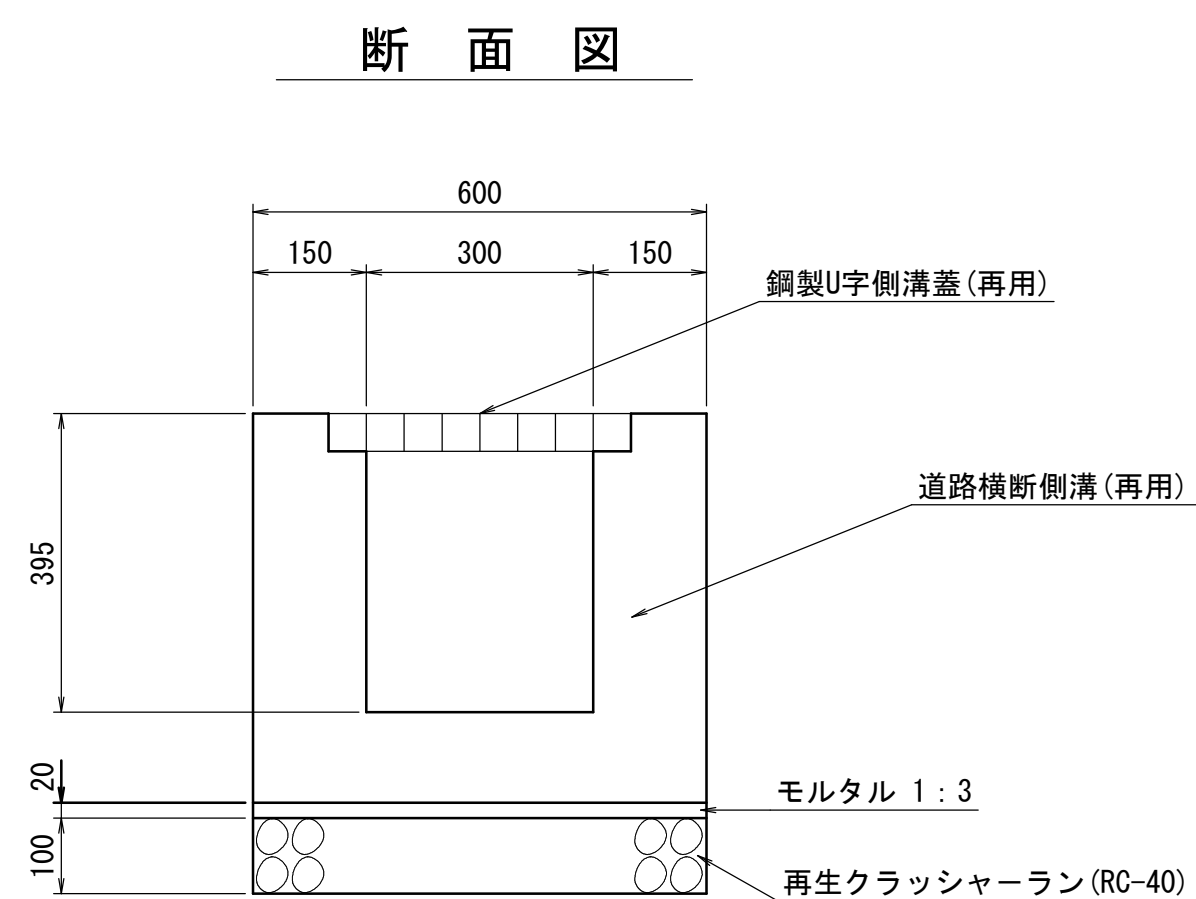

材料表


| 名 称   | 規 格 ・ 寸 法       | 単位 | 数 量  | (10m当り) 摘 要  |
|-------|-----------------|----|------|--------------|
| U字側溝  | 道路横断側溝 (再利用)    | 本  | 5.0  | 参考重量 903kg/本 |
| U字側溝蓋 | 鋼製U字側溝蓋 (再利用)   | 枚  | 16.7 | 参考重量 45kg/m  |
| 敷モルタル | 1 : 3           | m3 | 0.12 |              |
| 砕石基礎工 | 再生クラッシャーランRC-40 | m2 | 6.0  |              |

浅層埋設

|           |                           |    |         |            |  |
|-----------|---------------------------|----|---------|------------|--|
| 工 事 名 称   | 市原市青葉台1丁目15番地先<br>配水管整備工事 |    |         |            |  |
| 図 面 名 称   | 付帯工平面図<br>付帯工構造図          |    |         |            |  |
| 図 面 枚 数   | 7 葉 中 5                   |    | 縮 尺     | 1:500      |  |
| 完 成 年 月 日 |                           |    | 工事番号    | 水千概8・9・第3号 |  |
| 区 画 記 号   | H-24                      |    | 千葉県企業局  |            |  |
| 整理番号      |                           |    | 施 工 業 者 |            |  |
| 所長        | 次長                        | 課長 | 設計      | 製 図        |  |
| 所長        | 次長                        | 課長 | 監 督     | 製 図        |  |



給水切替平面図 S=1:500

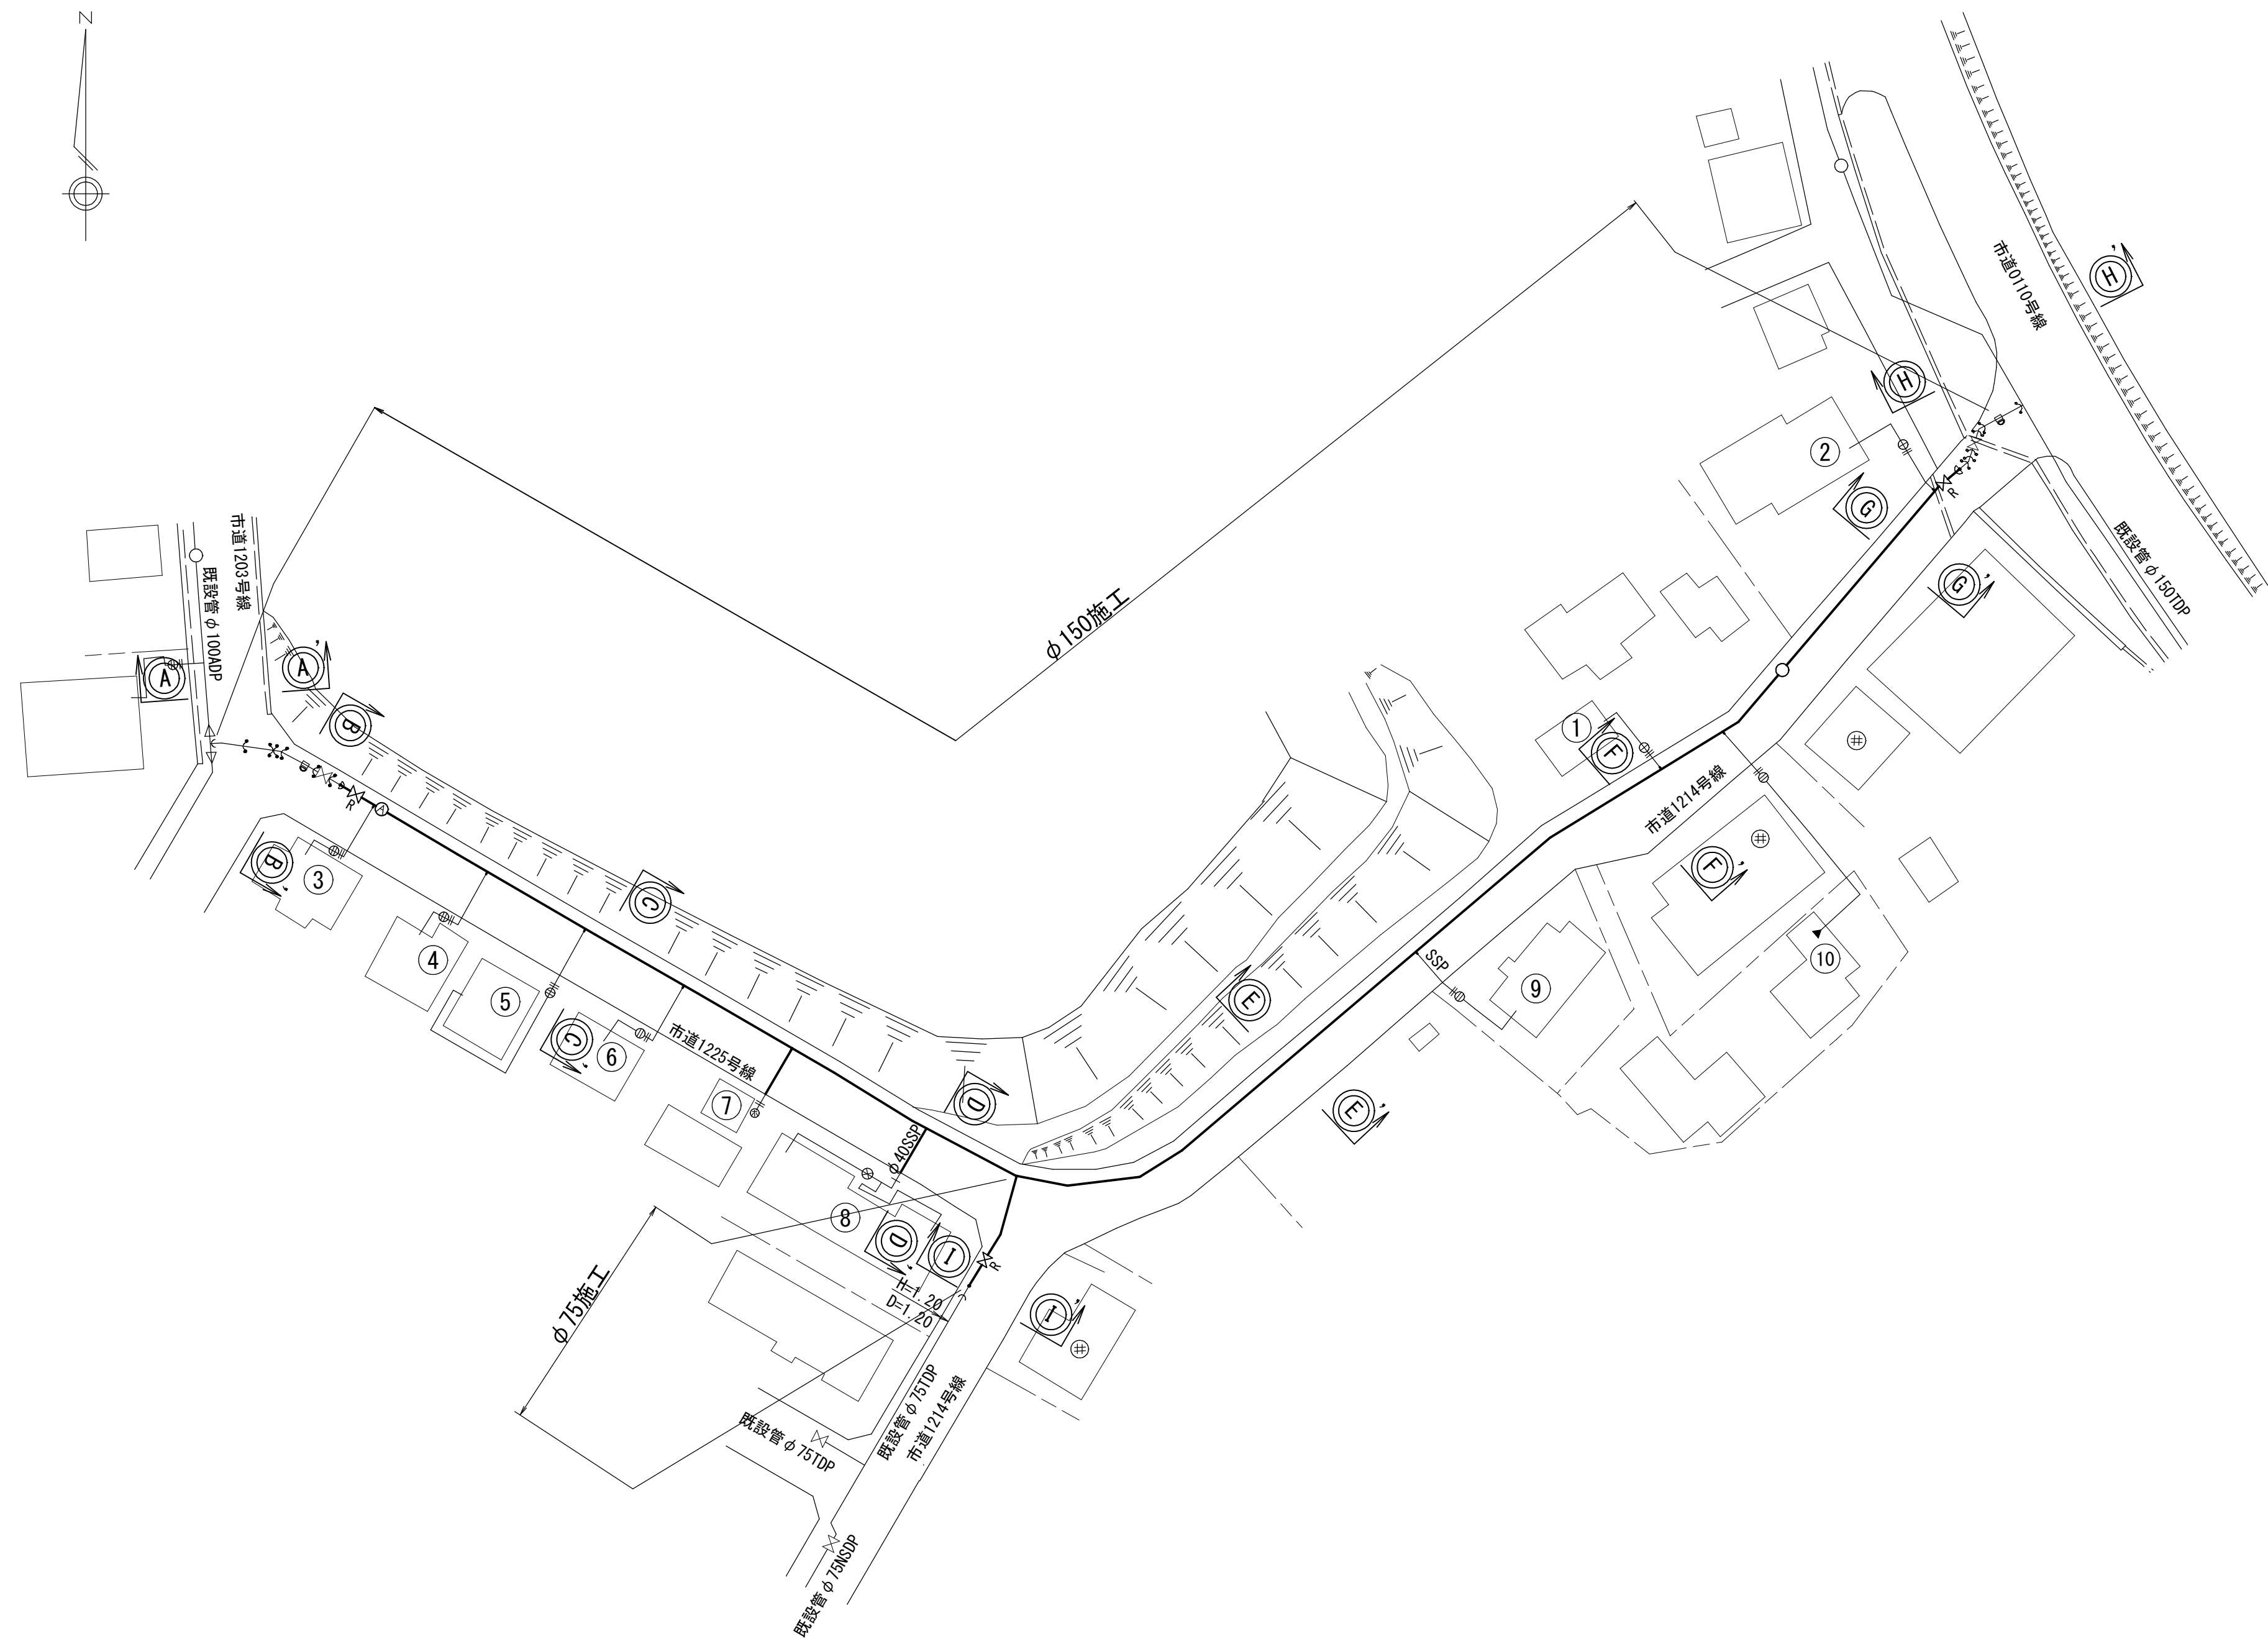

浅層埋設

|                  |                           |    |        |           |  |
|------------------|---------------------------|----|--------|-----------|--|
| 工<br>事<br>名<br>称 | 市原市青葉台1丁目15番地先<br>配水管整備工事 |    |        |           |  |
| 図<br>面<br>名<br>称 | 給水切替平面図                   |    |        |           |  |
| 図<br>面<br>枚<br>数 | 7 葉 中 6                   |    | 縮 尺    | 1:500     |  |
| 完 成<br>年 月 日     | 年   月   日                 |    | 工事番号   | 水千概8・9第3号 |  |
| 区 画<br>記 号       | H-24                      |    | 千葉県企業局 |           |  |
| 整理番号             |                           |    | 施工業者   |           |  |
| 所長               | 次長                        | 課長 | 設計     | 製図        |  |
| 所長               | 次長                        | 課長 | 監督     | 製図        |  |



## 給水管切替一覽表

[illegible]

## 分岐材料集計


| 品 名          | 口 径          | 個 数 |
|--------------|--------------|-----|
| サドル分水栓 (DIP) | φ 150 × φ 25 | 9 個 |
|              |              | 個   |
| 割T字管 (DIP)   | φ 150 × φ 50 | 1 個 |
|              |              | 個   |

## 淺層埋設

|                            |                                                               |      |          |   |    |    |
|----------------------------|---------------------------------------------------------------|------|----------|---|----|----|
| 工<br>事<br>名<br>称           | 市<br>市<br>市<br>青<br>菜<br>台<br>1<br>丁<br>目<br>15番地先<br>配水管整備工事 |      |          |   |    |    |
| 図<br>面<br>名<br>称           | 給水管切替一覽表                                                      |      |          |   |    |    |
| 図<br>面<br>数                | 7 葉中 7                                                        |      | 縮 尺      | — |    |    |
| 完<br>成<br>区<br>画<br>記<br>号 | 年    月    日                                                   | 工事番号 | 水干葺・9第3号 |   |    |    |
|                            | H-24                                                          |      | 千葉県企業局   |   |    |    |
| 整理番号                       |                                                               |      | 施工業者     |   |    |    |
| 所長                         | 次長                                                            |      | 課長       |   | 設計 | 製図 |
| 所長                         | 次長                                                            |      | 課長       |   | 監督 | 製図 |



仮配管平面図 S=1:500

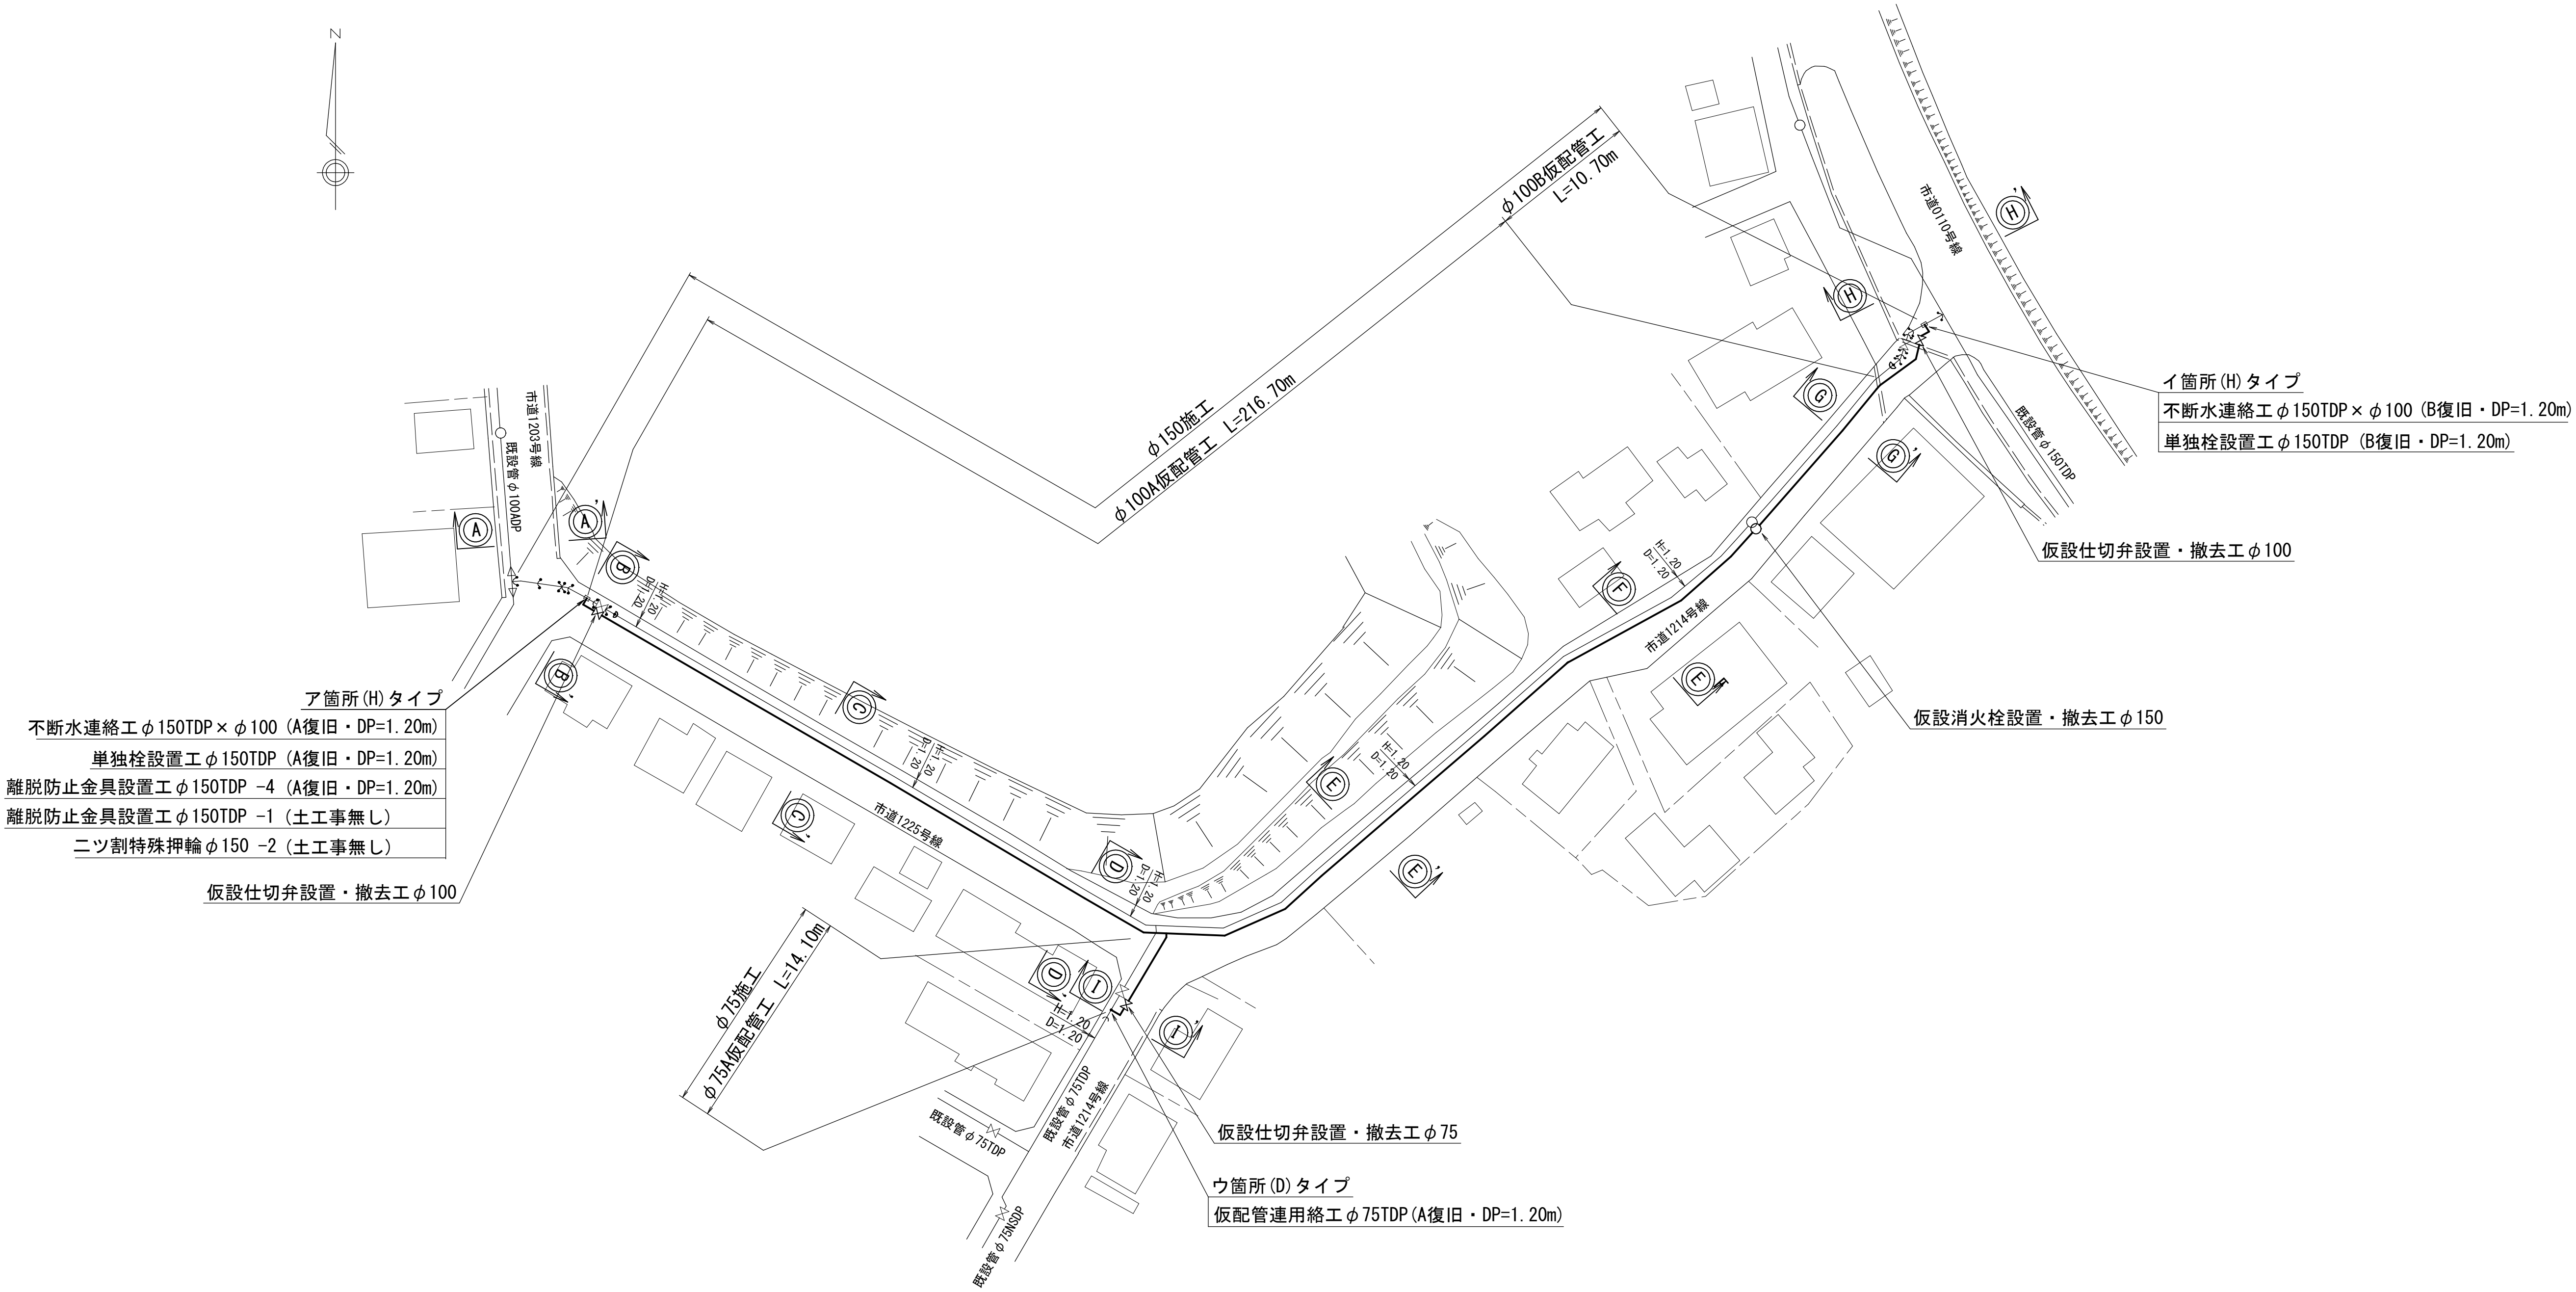

仮配管工集計表

| 施工作種<br>総延長                         | 施工<br>形態 | 工種 | 口径    | 延 長    |        | 舗装<br>種別 | 仮設仕切弁 |    | 仮設消火栓 |    | 連絡箇所   | 備 考                                                                                                                                                                                                                                                                      |
|-------------------------------------|----------|----|-------|--------|--------|----------|-------|----|-------|----|--------|--------------------------------------------------------------------------------------------------------------------------------------------------------------------------------------------------------------------------------------------------------------------------|
|                                     |          |    |       | 敷 設    | 撤 去    |          | 設置    | 撤去 | 設置    | 撤去 |        |                                                                                                                                                                                                                                                                          |
| φ 75施工<br>φ 75仮配管工<br>L= 14.10 m    | 昼間       | A  | φ 75  | 14.10  | 14.10  | A        | 1     | 1  |       |    | ウ      | 仮配管連用絡工φ 75TDP (A復旧) (DP=1.20m) -1                                                                                                                                                                                                                                       |
| φ 150施工<br>φ 100仮配管工<br>L= 227.40 m | 昼間       | A  | φ 100 | 216.70 | 216.70 | A        | 2     | 2  | 1     | 1  | ア<br>イ | 不断水連絡工φ 150TDP × φ 100 (A復旧) (DP=1.20m) -1<br>不断水連絡工φ 150TDP × φ 100 (B復旧) (DP=1.20m) -1<br>単独栓設置工φ 150TDP (A復旧) (DP=1.20m) -1<br>単独栓設置工φ 150TDP (B復旧) (DP=1.20m) -1<br>離脱防止金具設置工φ 150TDP (A復旧) (DP=1.20m) -4<br>離脱防止金具設置工φ 150TDP (土工事無し)-1<br>二ツ割特殊押輪φ 150TDP(土工事無し)-2 |
|                                     | 昼間       | B  | φ 100 | 10.70  | 10.70  | B        |       |    |       |    |        |                                                                                                                                                                                                                                                                          |
|                                     |          |    |       |        |        |          |       |    |       |    |        |                                                                                                                                                                                                                                                                          |
|                                     |          |    |       |        |        |          |       |    |       |    |        |                                                                                                                                                                                                                                                                          |

※仮配管使用材料  
φ100mm以下は、SGP-VBまたはPBとする。

※ ストップバルブ及び洗浄用ドレーンは、適宜設置すること。

- ※ 仮配管時両側舗装切断工
- φ 75施工 A仮配管工 L= 14.10m
  - φ 150施工 A仮配管工 L=216.70m
  - φ 150施工 B仮配管工 L= 10.70m

仮配管連絡材料タイプ別集計表

| 施工作種    | 箇所 | タイプ | 既設管口径<br>(1) | 既設管口径<br>(2) | 仮配管口径<br>(分岐) |
|---------|----|-----|--------------|--------------|---------------|
| φ 75施工  | ウ  | D   | φ 75TDP      |              | φ 75          |
| φ 150施工 | ア  | H   | φ 150TDP     |              | φ 100         |
|         | イ  | H   | φ 150TDP     |              | φ 100         |










仮配管施工図(参考)

|         |                                  |   |        |      |           |  |
|---------|----------------------------------|---|--------|------|-----------|--|
| 工 事 名 称 | 市原市青葉台1丁目15番地先<br>配水管整備工事        |   |        |      |           |  |
| 図 面 名 称 | 仮配管平面図・仮配管工集計表<br>仮配管連絡材料タイプ別集計表 |   |        |      |           |  |
| 図 面 枚 数 | 4 葉 中 1                          |   | 縮 尺    |      | 1:500     |  |
| 完 成 日   | 年                                | 月 | 日      | 工事番号 | 水千概8・9第3号 |  |
| 区 画 記 号 | H-24                             |   | 千葉県企業局 |      |           |  |
| 整理番号    |                                  |   | 施工業者   |      |           |  |
| 所長      | 次長                               |   | 課長     | 設計   | 製図        |  |
| 所長      | 次長                               |   | 課長     | 監督   | 製図        |  |





仮配管横断面図 S=1:50

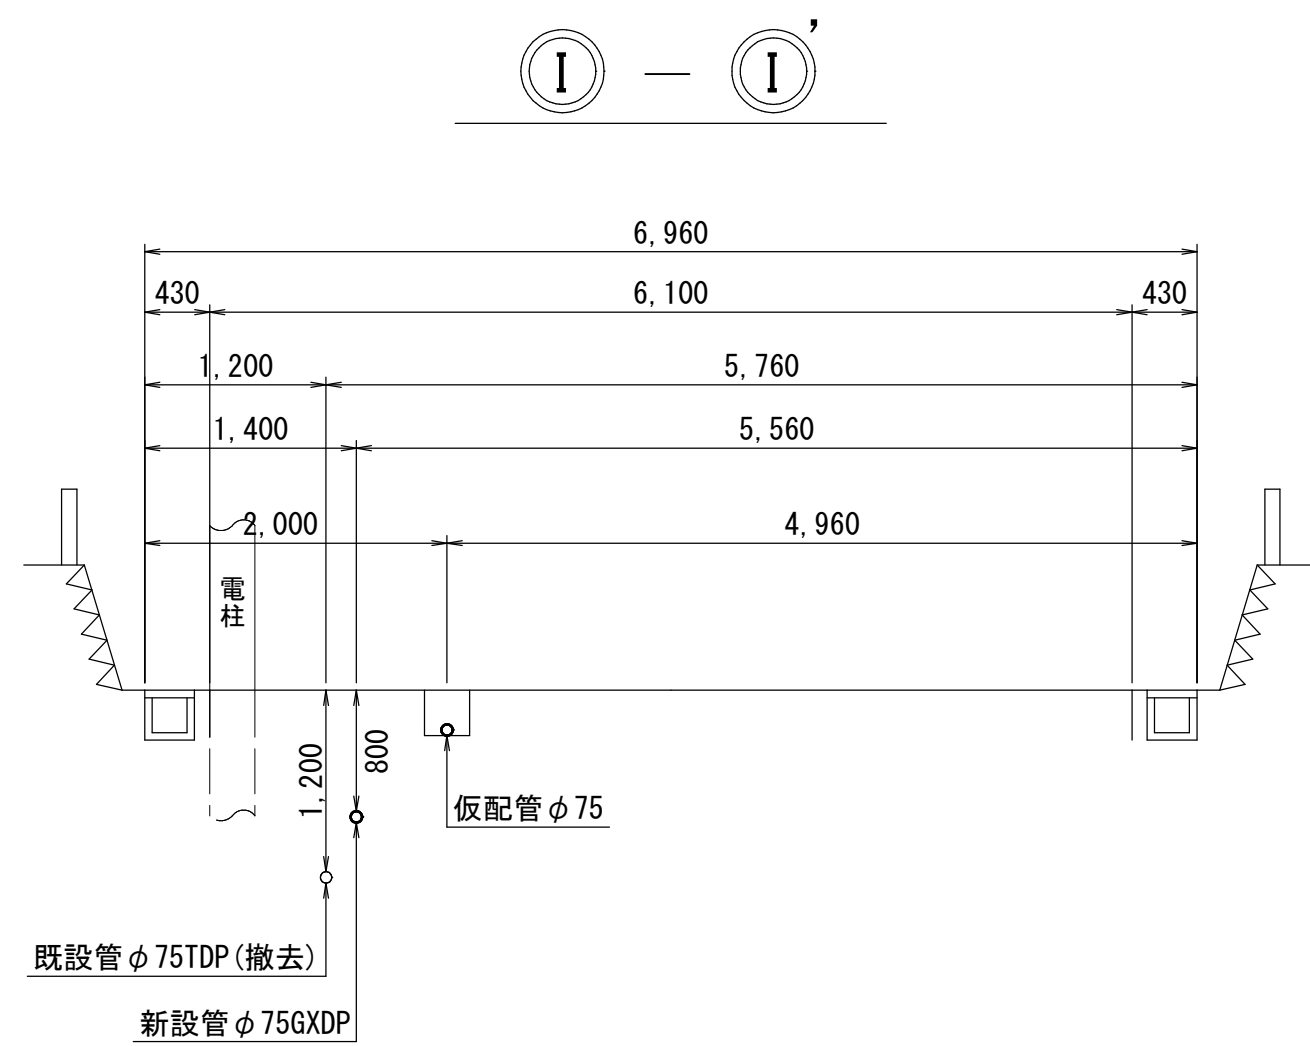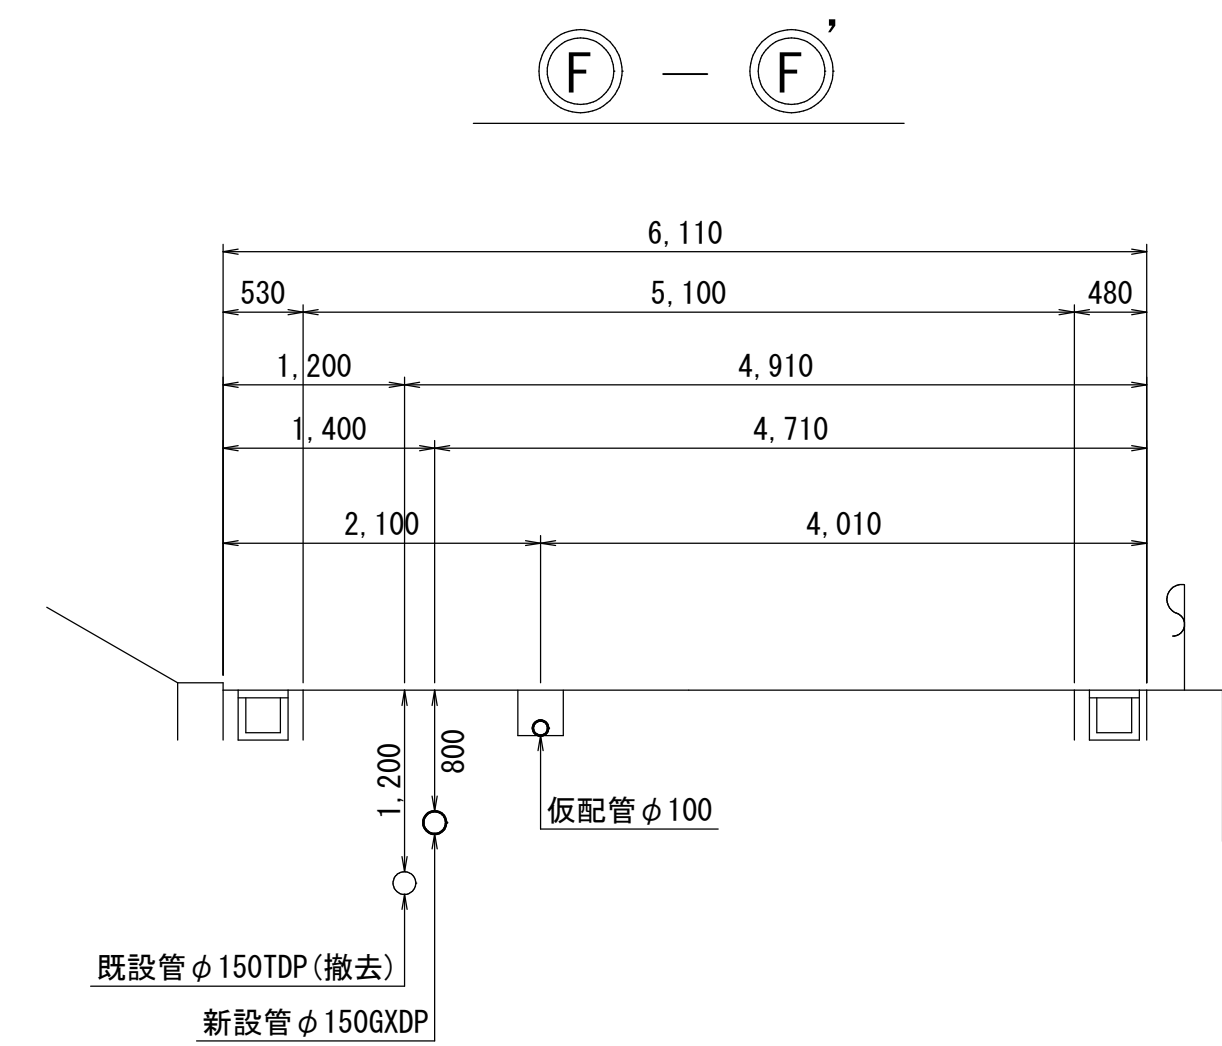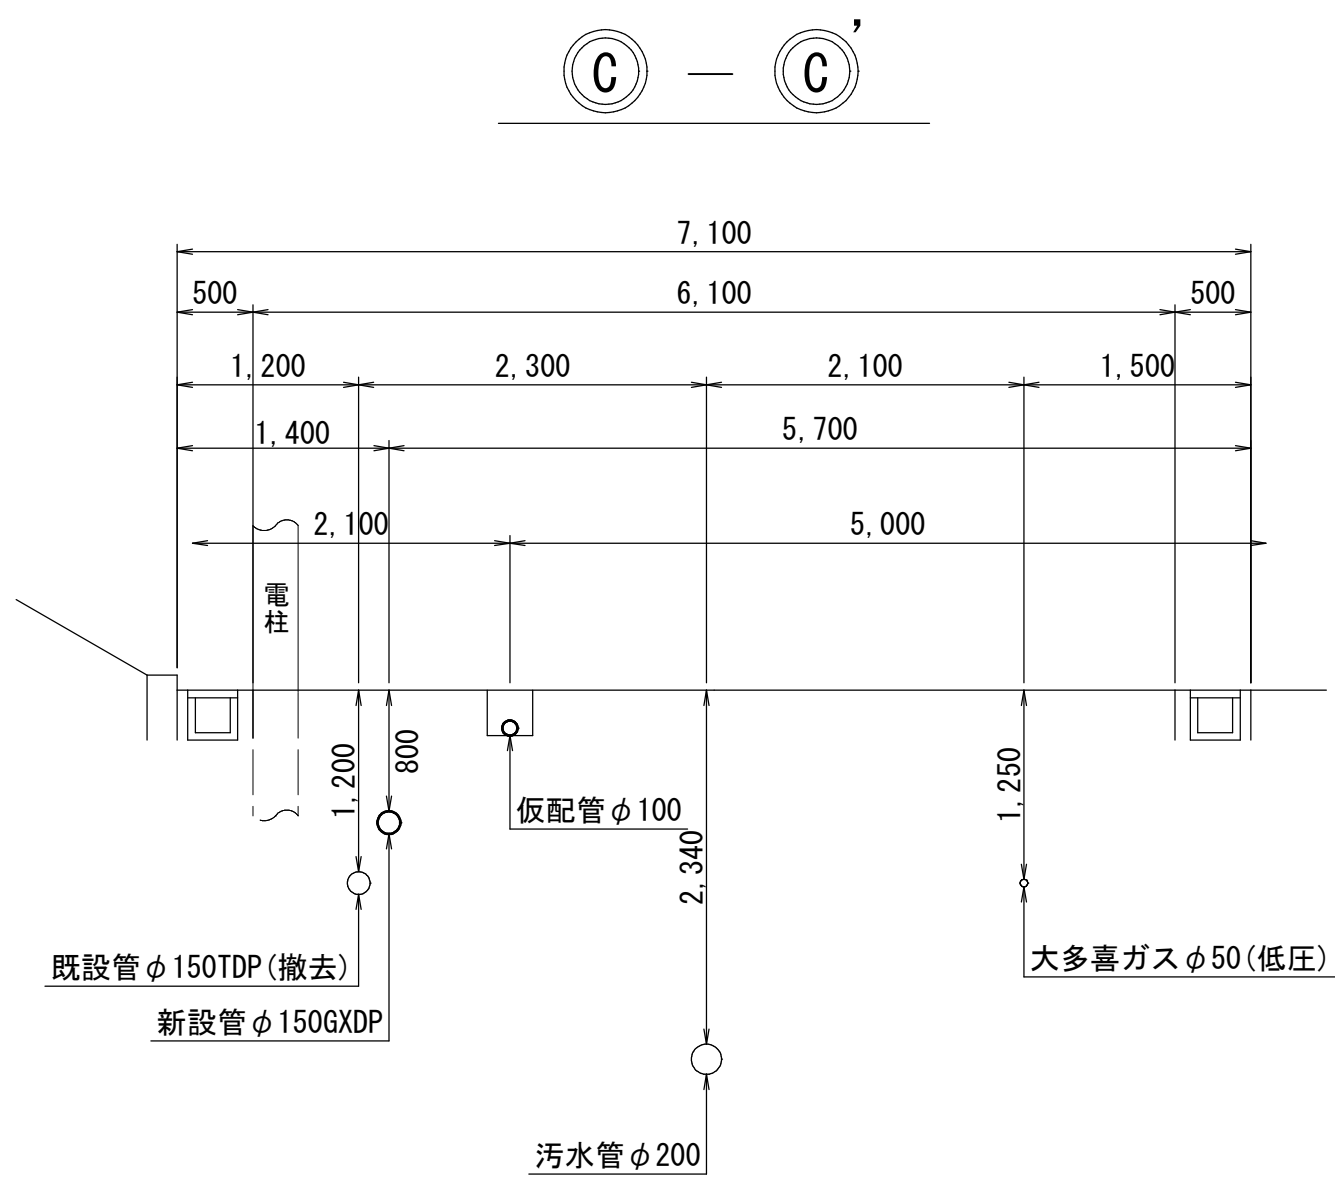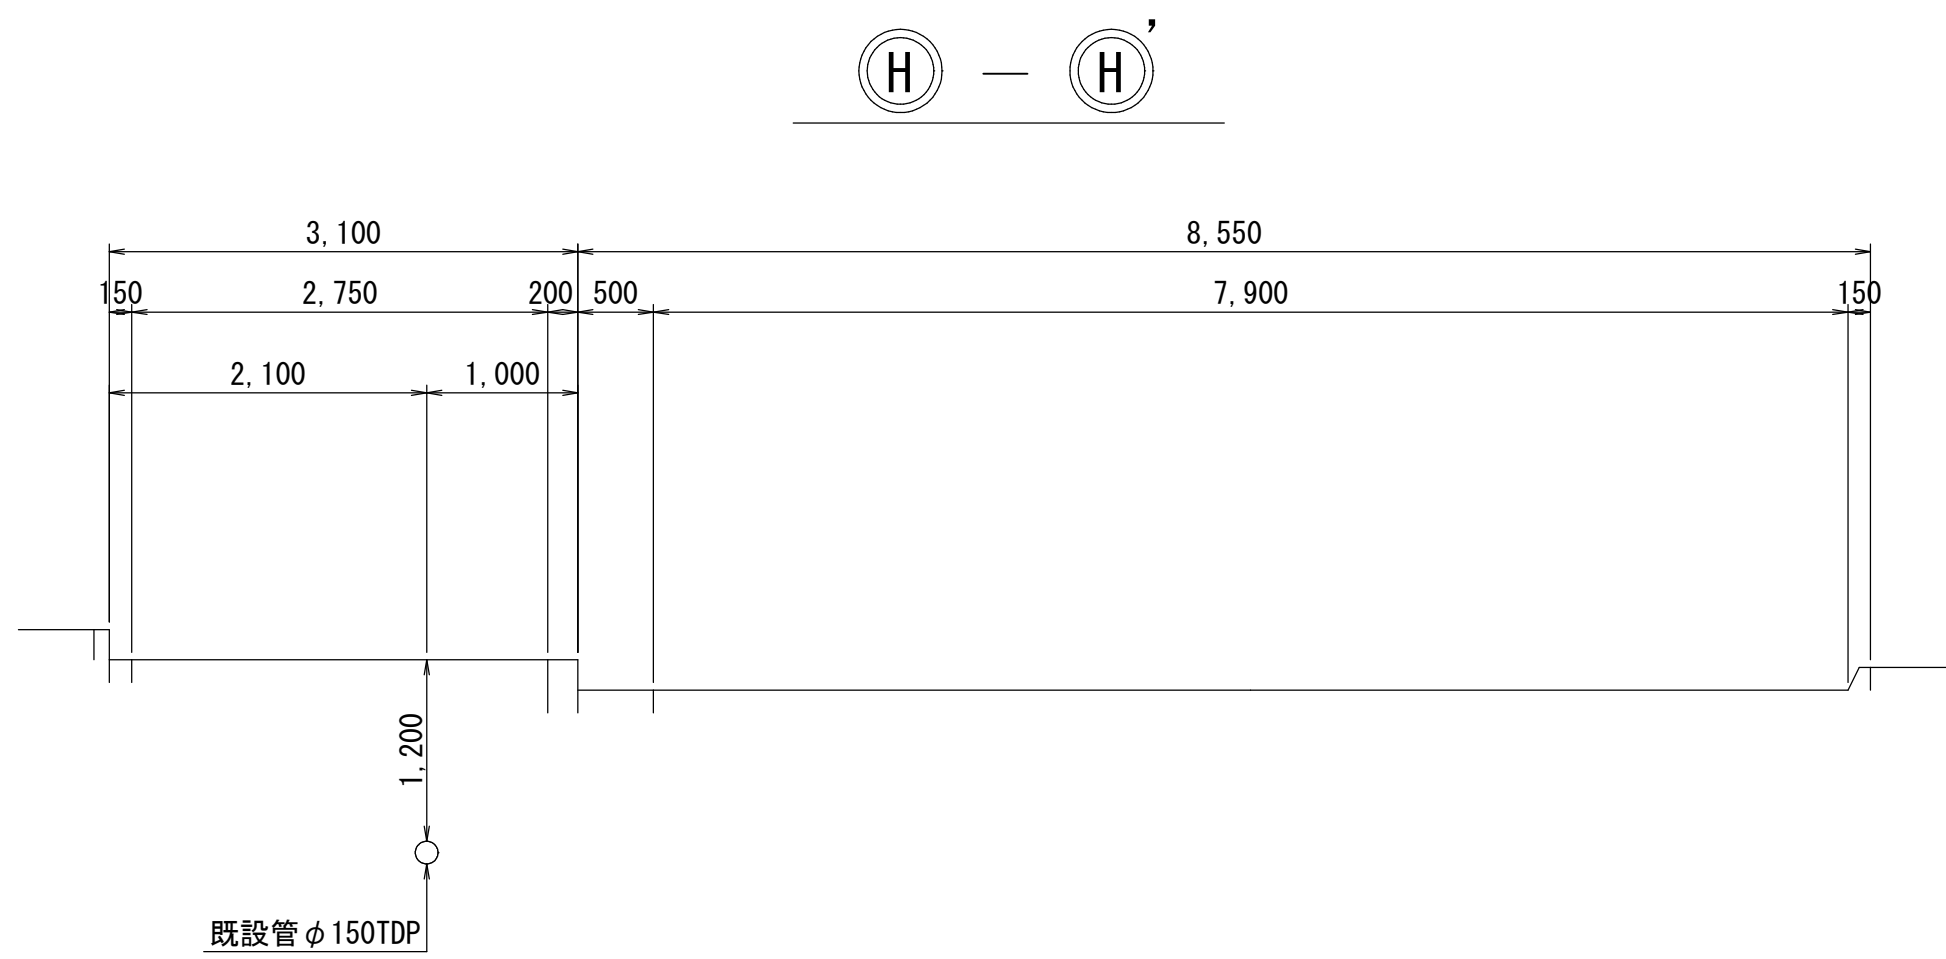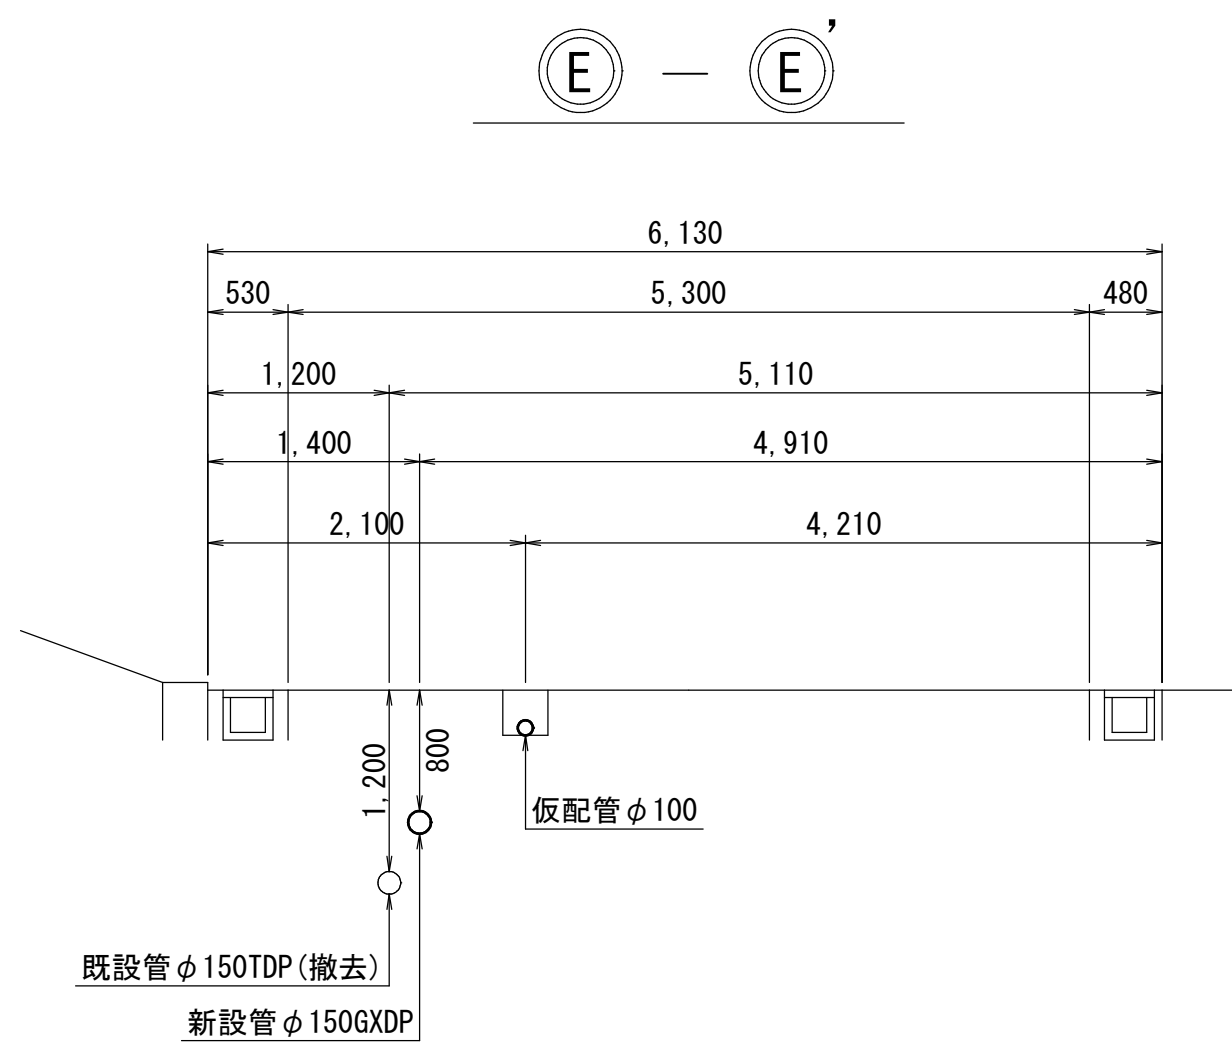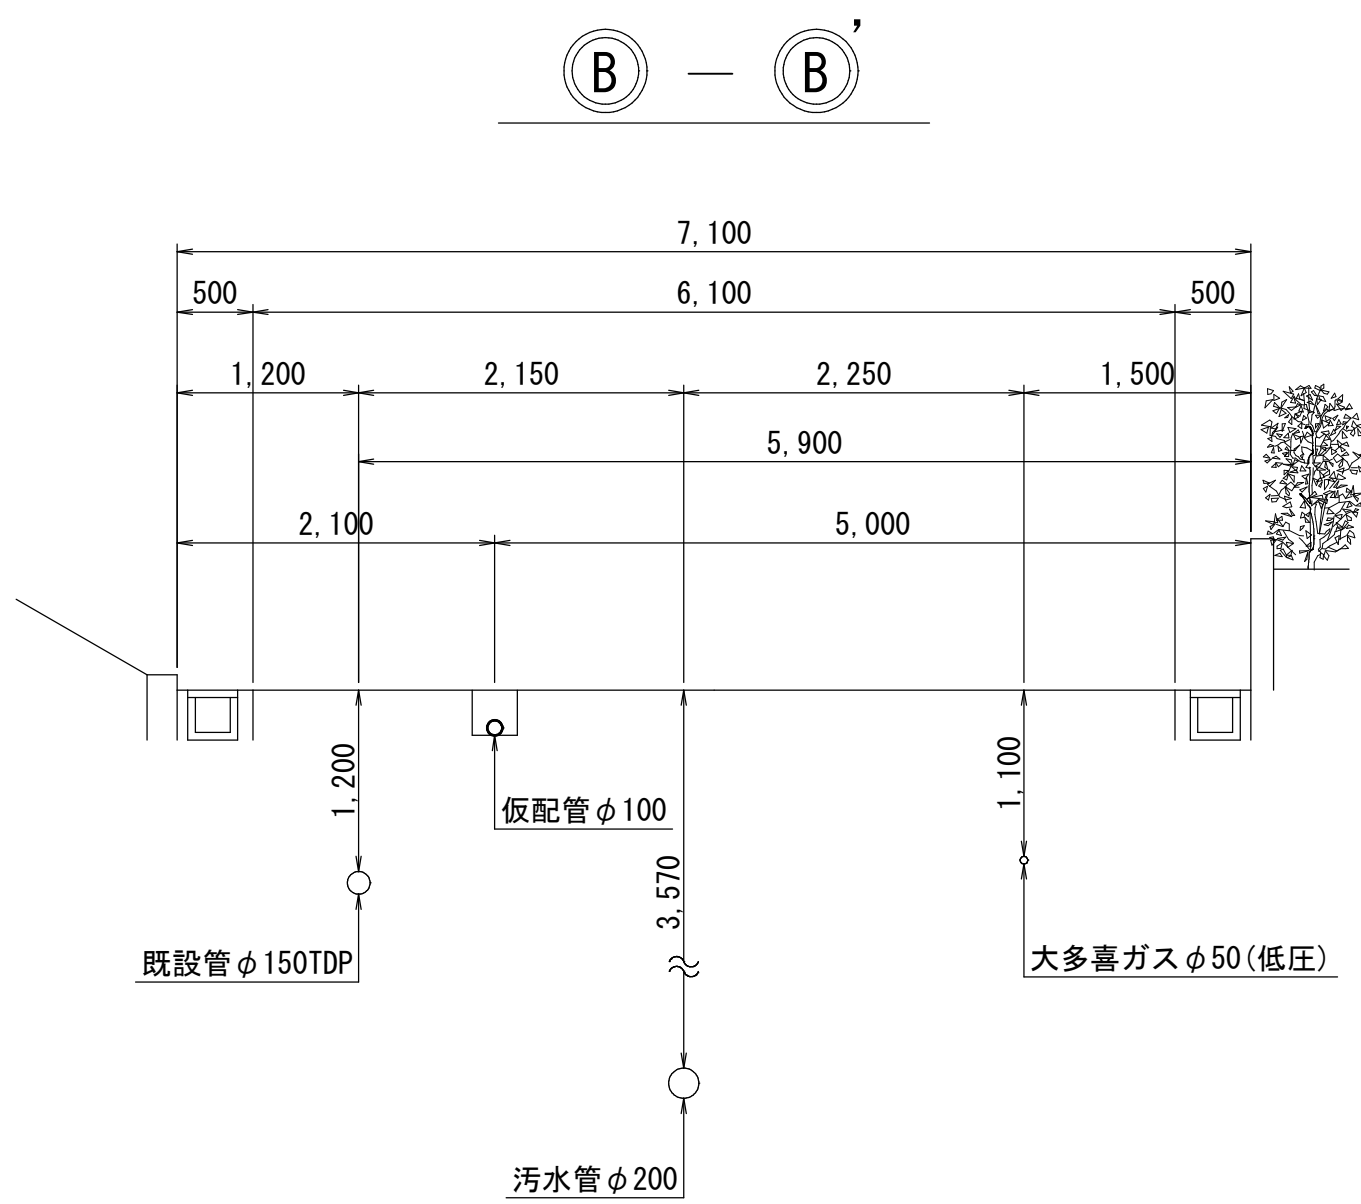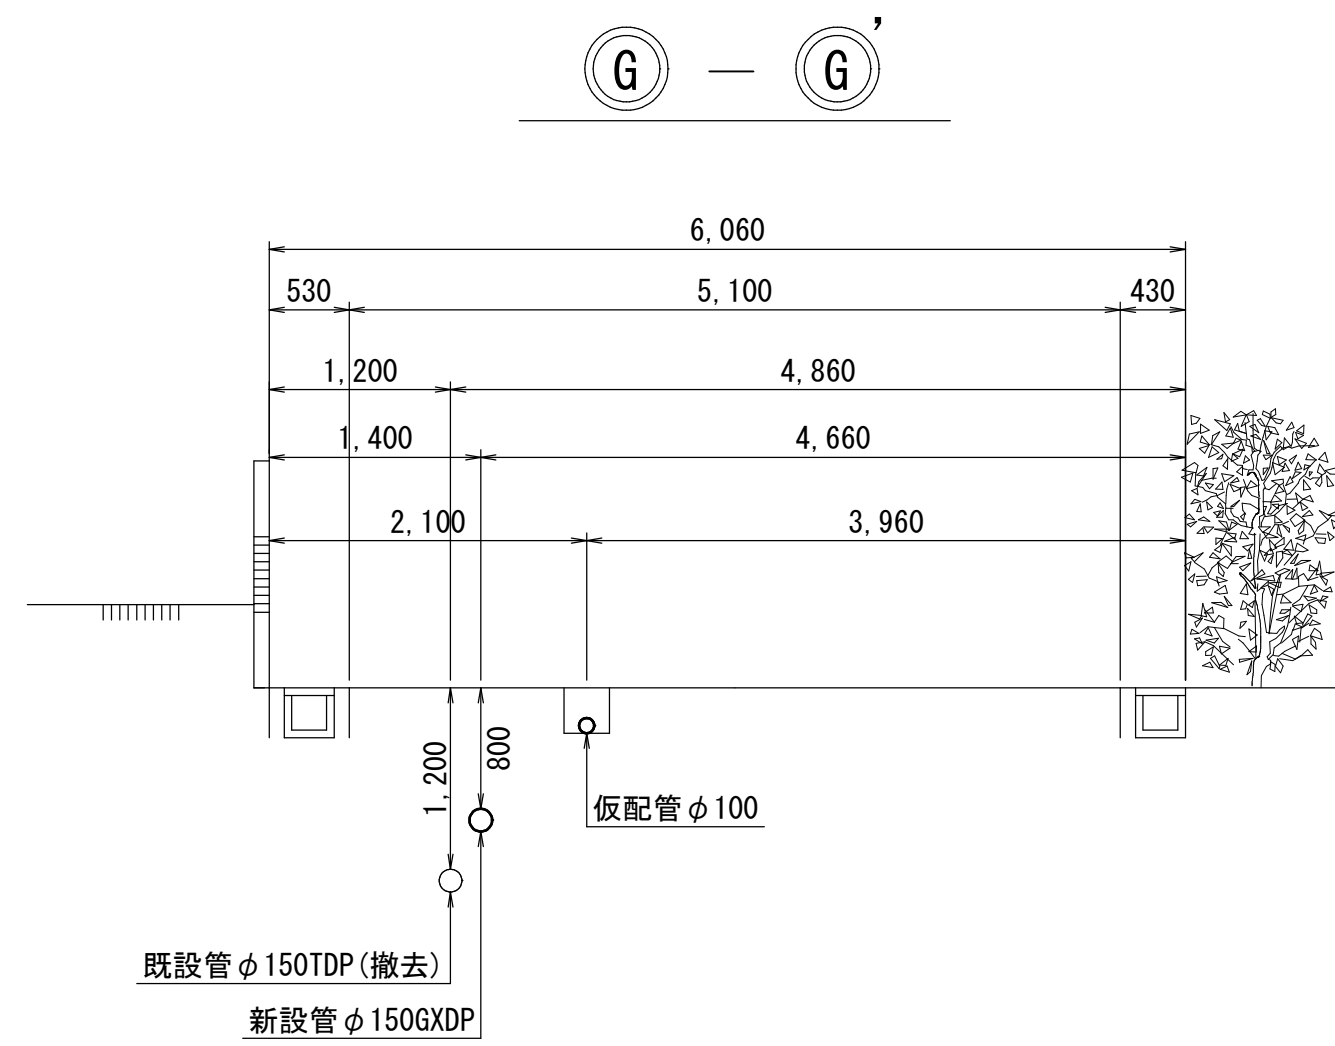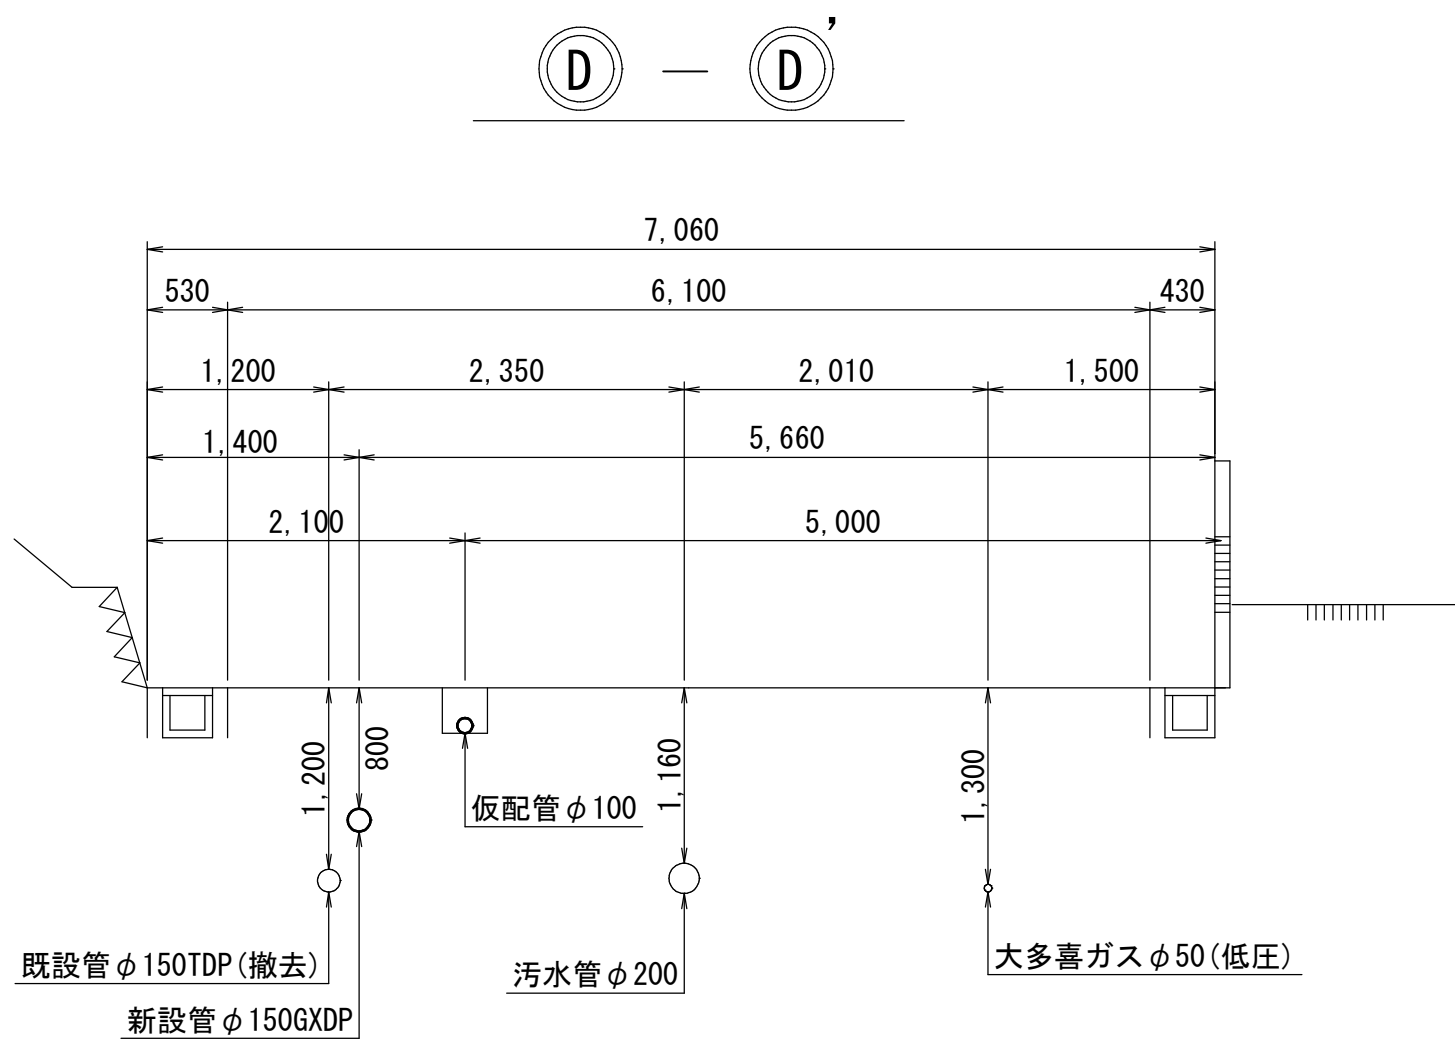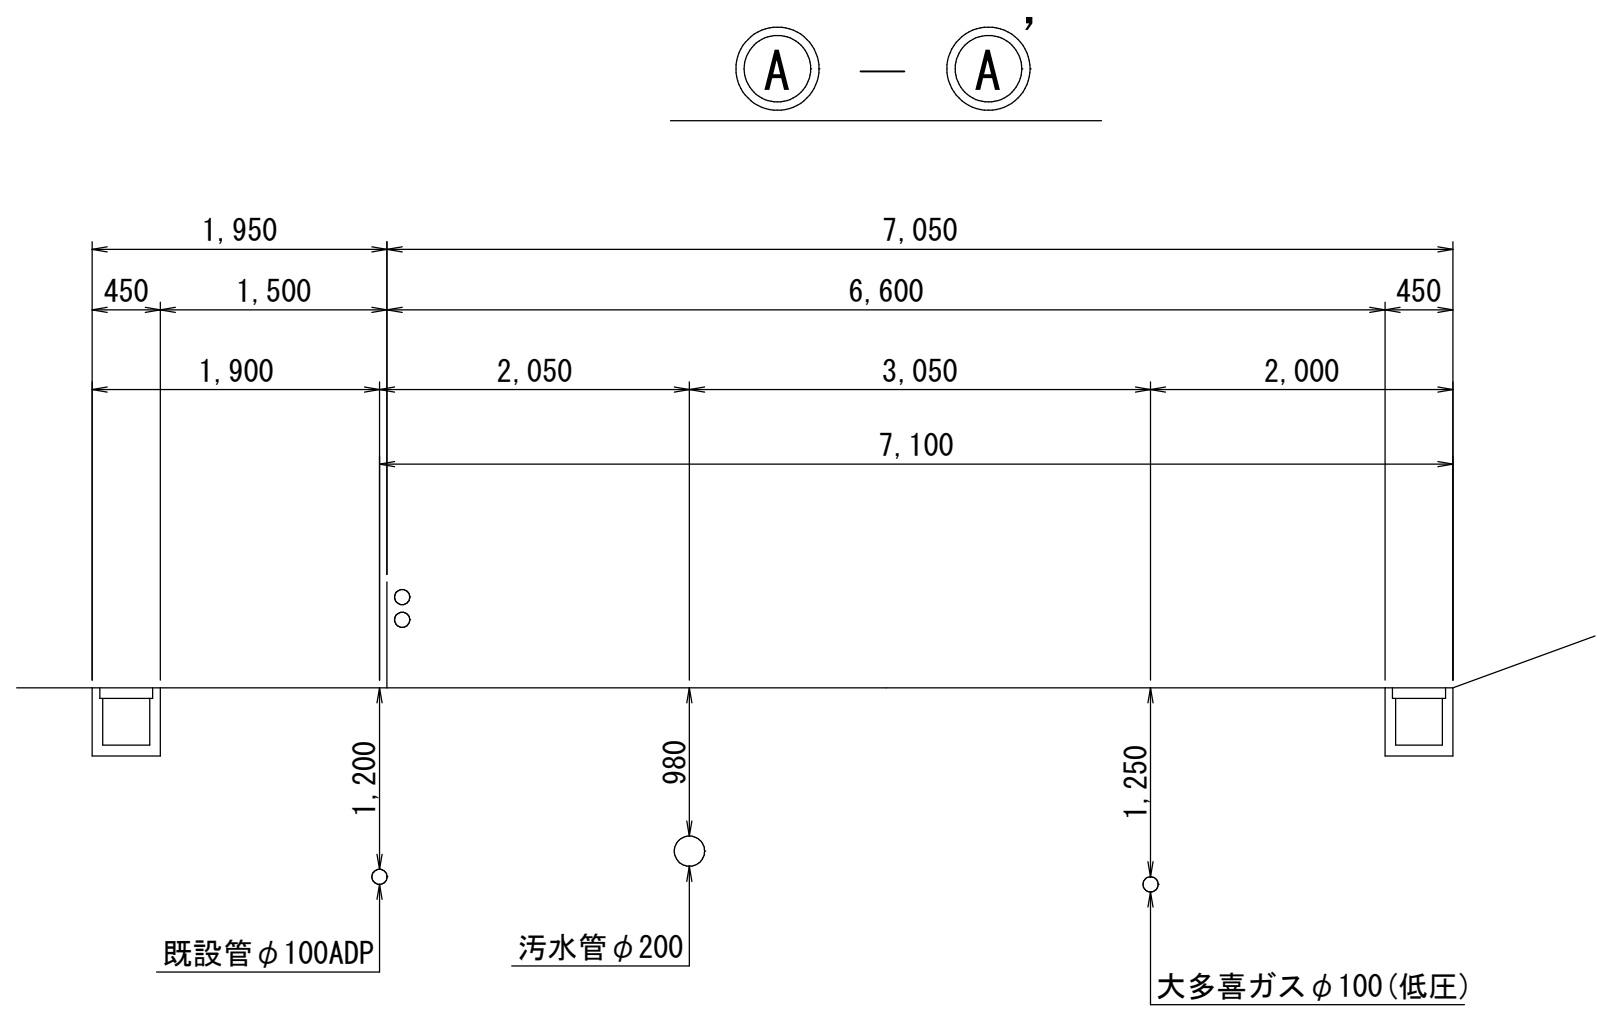


仮配管施工図 (参考)

|         |                           |    |        |      |           |
|---------|---------------------------|----|--------|------|-----------|
| 工 事 名 称 | 市原市青葉台1丁目15番地先<br>配水管整備工事 |    |        |      |           |
| 図 面 名 称 | 仮配管横断面図                   |    |        |      |           |
| 図 面 枚 数 | 4 葉 中 2                   |    | 縮 尺    | 1:50 |           |
| 完 成 日   | 年                         | 月  | 日      | 工事番号 | 水千概8・9第3号 |
| 区 画 記 号 | H-24                      |    | 千葉県企業局 |      |           |
| 整理番号    |                           |    | 施工業者   |      |           |
| 所長      | 次長                        | 課長 | 設計     | 製図   |           |
| 所長      | 次長                        | 課長 | 監督     | 製図   |           |




仮配管埋設図 S=1:10

A仮配管工

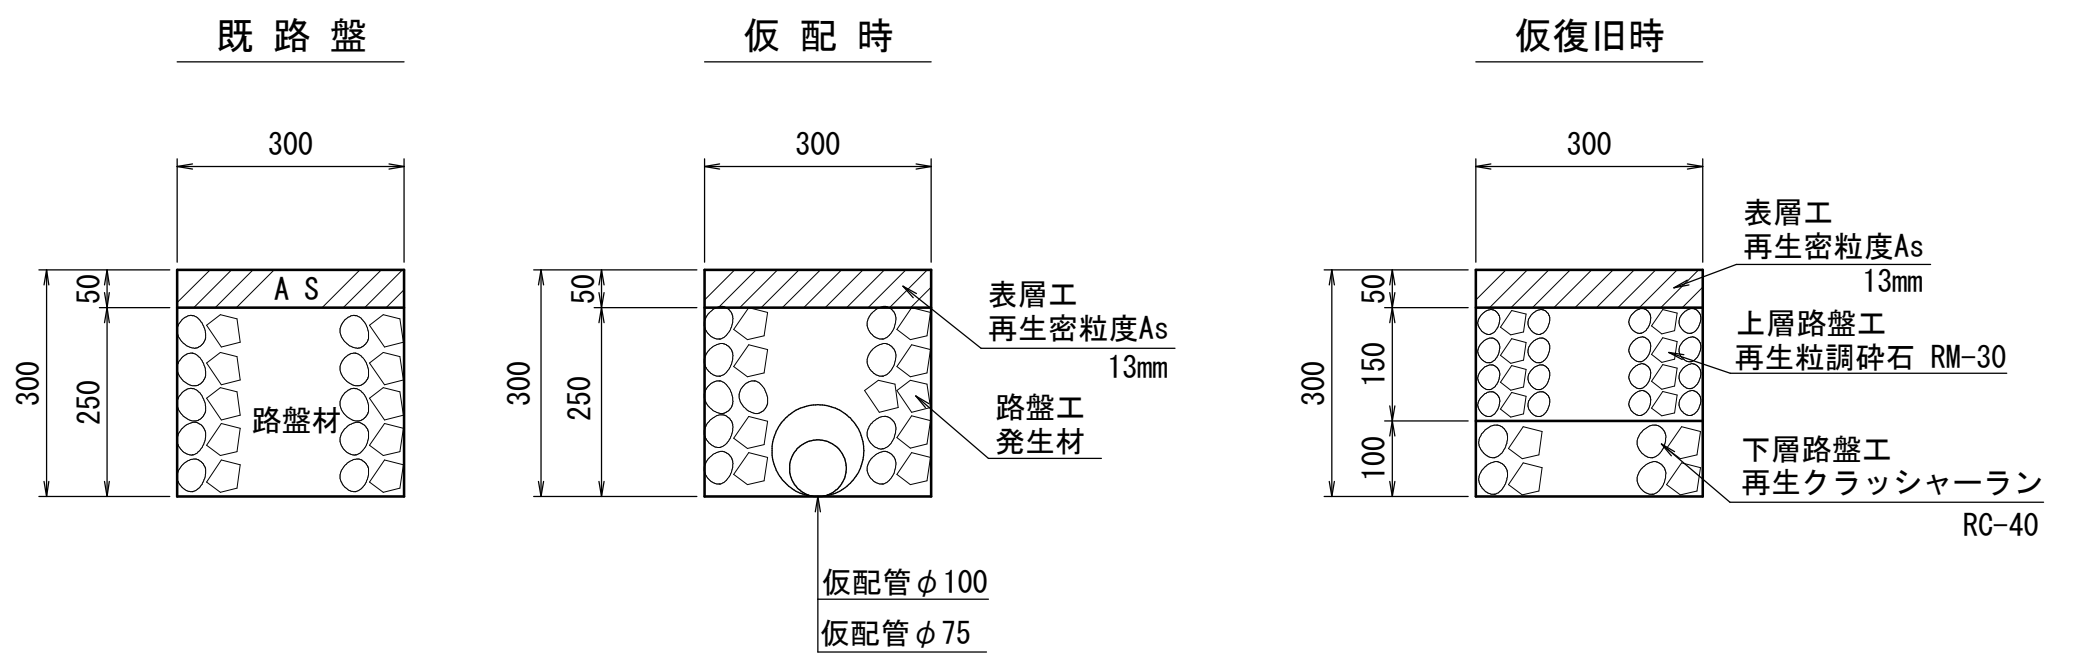


B仮配管工

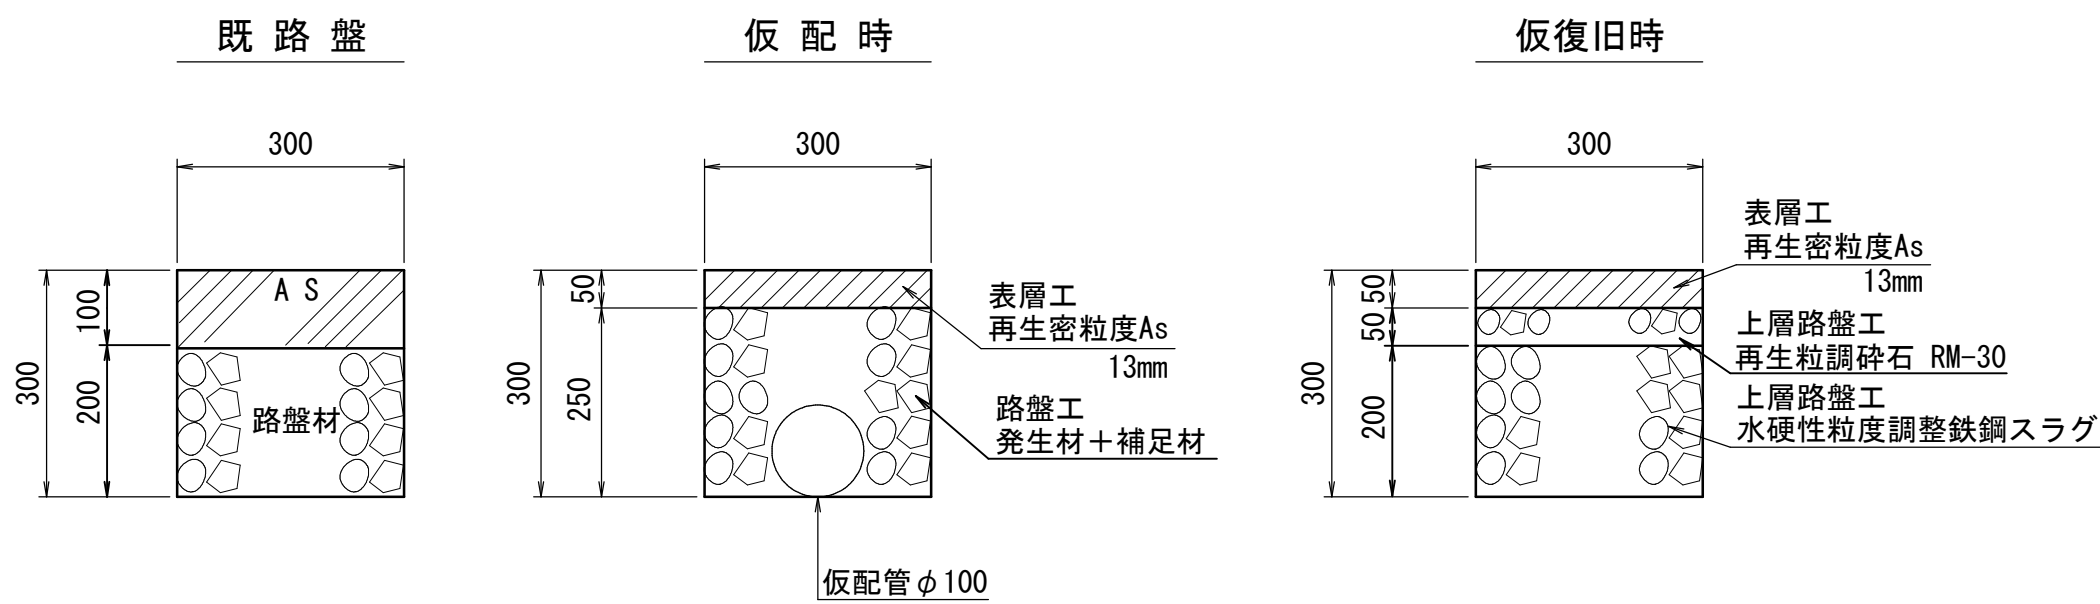


仮配管連絡箇所詳細図 S=Free


φ150施工  
ア箇所 (Hタイプ)

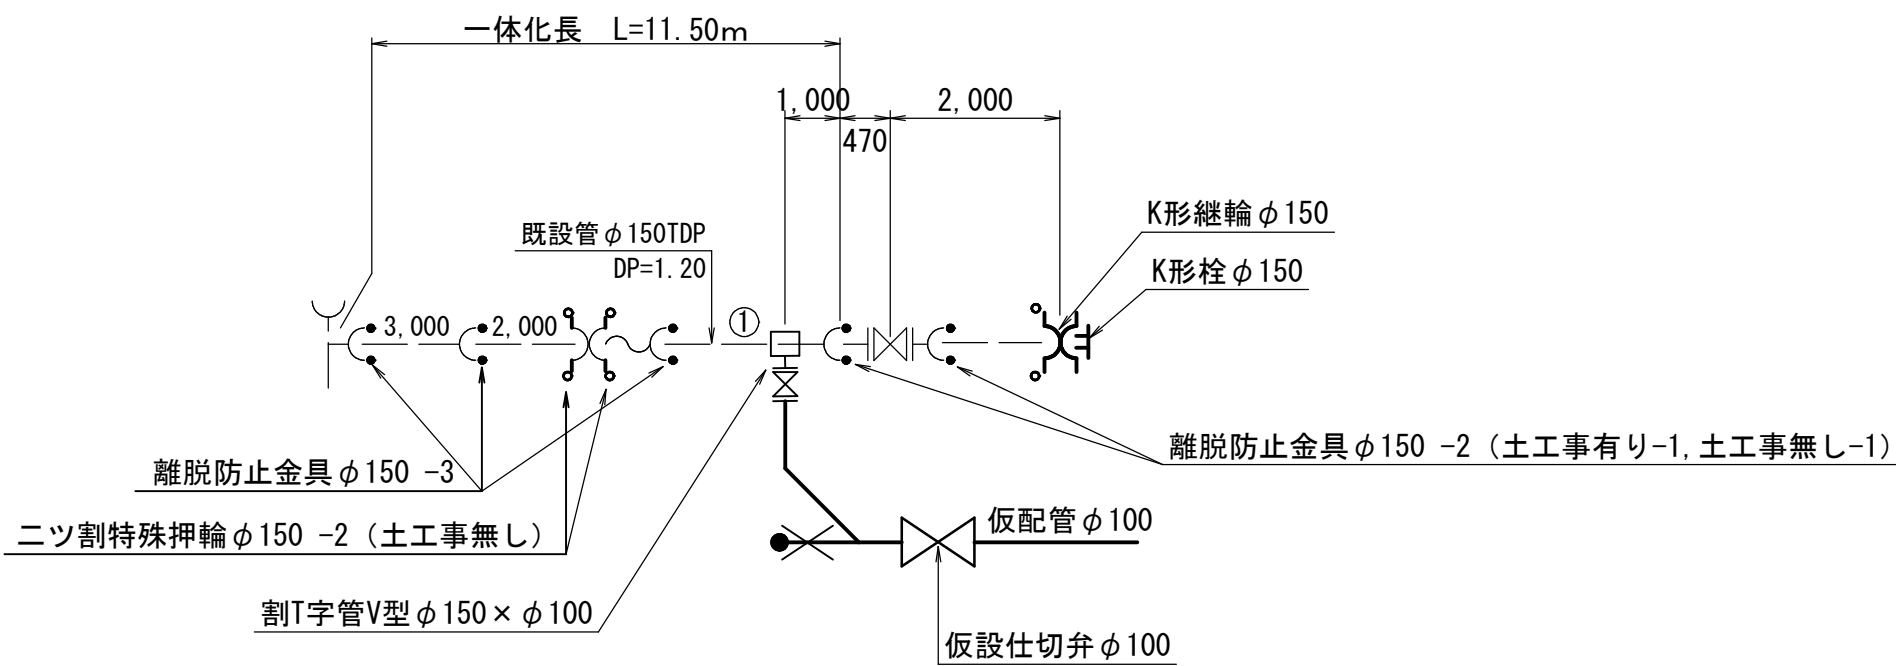

φ150施工  
イ箇所 (Hタイプ)

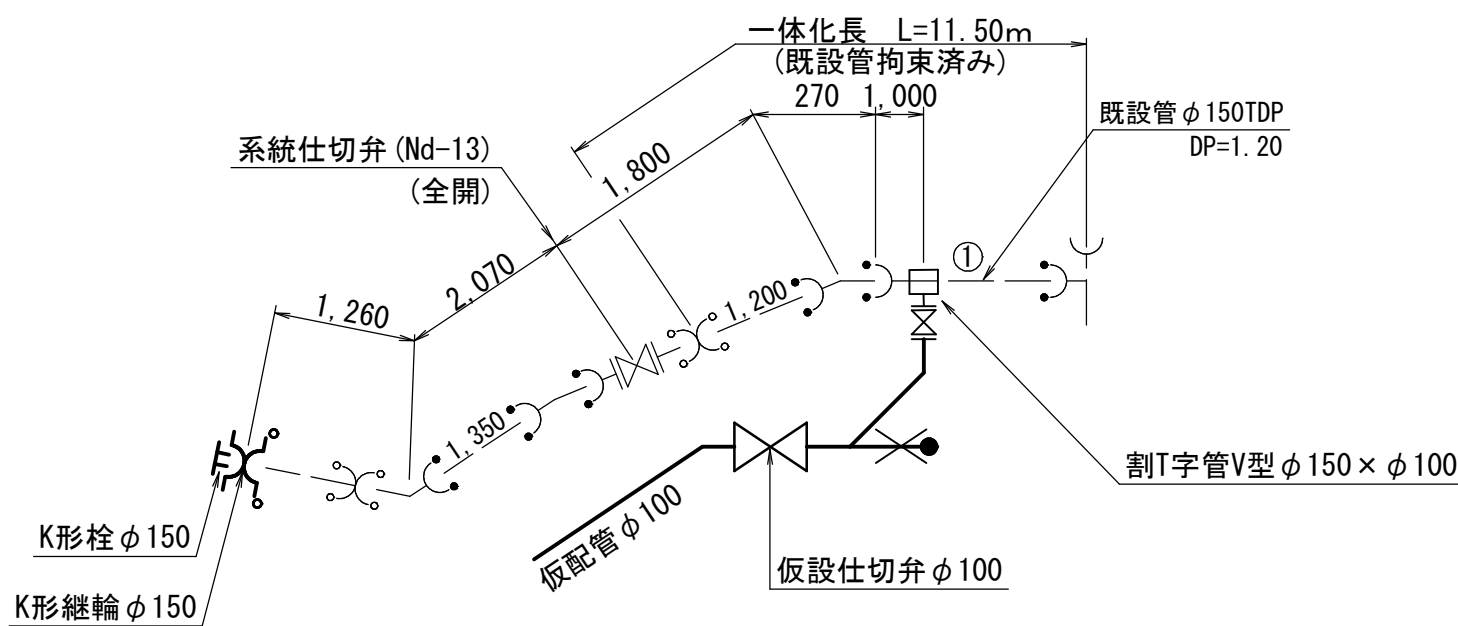

φ75施工  
ウ箇所 (Dタイプ)

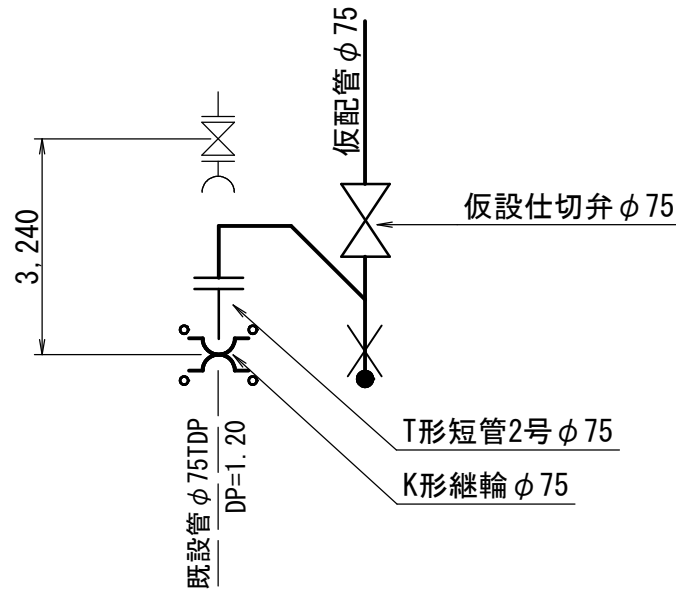

仮配管施工図 (参考)


|           |                           |    |            |           |      |
|-----------|---------------------------|----|------------|-----------|------|
| 工 事 名 称   | 市原市青葉台1丁目15番地先<br>配水管整備工事 |    |            |           |      |
| 図 面 名 称   | 仮配管埋設図                    |    | 仮配管連絡箇所詳細図 |           |      |
| 図 面 枚 数   | 4 葉 中 3                   |    | 縮 尺        |           | 1:10 |
| 完 成 年 月 日 |                           |    | 工事番号       | 水千概8・9第3号 |      |
| 区 画 記 号   | H-24                      |    | 千葉県企業局     |           |      |
| 整理番号      | 施工業者                      |    |            |           |      |
| 所長        | 次長                        | 課長 | 設計         |           | 製図   |
| 所長        | 次長                        | 課長 | 監督         |           | 製図   |



仮給水切替平面図 S=1:500



仮給水管切替工標準図 S=Free

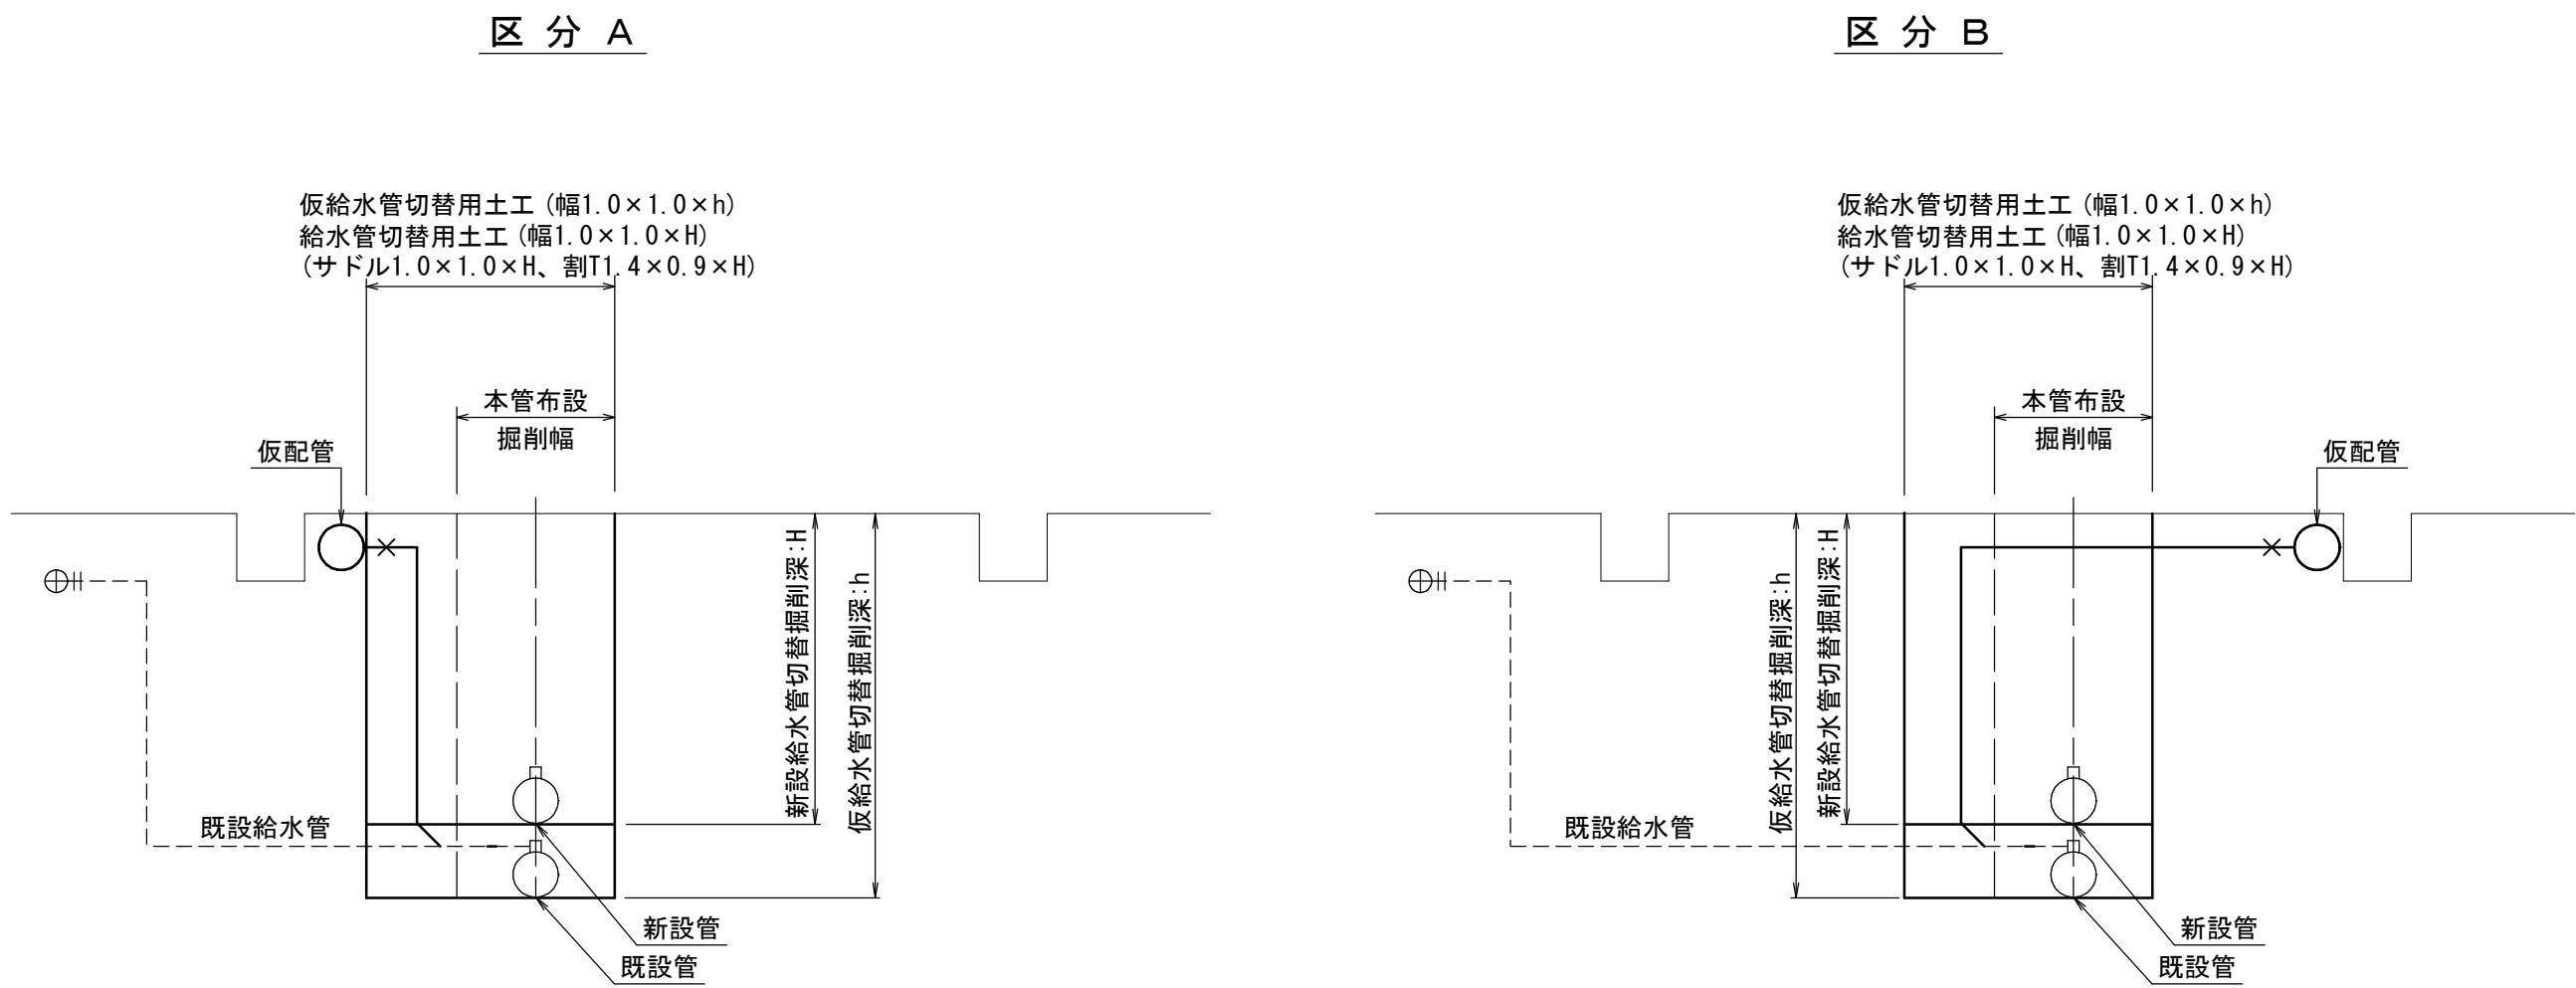

仮給水切替一覧表

| 施<br>工<br>名<br>称 | 番<br>号 | 柱<br>番 | 氏<br>名 | 配<br>水<br>管<br>分<br>岐<br>口<br>径 | 種別     |                       | メ<br>ー<br>タ<br>ー<br>口<br>径 | 復<br>旧<br>構<br>成 | 既<br>設<br>給<br>水<br>管<br>種 | 備<br>考 |
|------------------|--------|--------|--------|---------------------------------|--------|-----------------------|----------------------------|------------------|----------------------------|--------|
|                  |        |        |        |                                 | A      | B                     |                            |                  |                            |        |
|                  |        |        |        |                                 | 管<br>側 | 道<br>路<br>横<br>斷<br>側 |                            |                  |                            |        |
| φ150施工           | 1      |        |        | φ20                             | ○      |                       | φ13                        | A                | PP                         |        |
|                  | 2      |        |        | φ20                             | ○      |                       | φ13                        | A                | PP                         |        |
|                  | 3      |        |        | φ20                             | ○      |                       | φ20                        | A                | PP                         |        |
|                  | 4      |        |        | φ20                             | ○      |                       | φ20                        | A                | PP                         |        |
|                  | 5      |        |        | φ20                             | ○      |                       | φ20                        | A                | PP                         |        |
|                  | 6      |        |        | φ20                             | ○      |                       | φ20                        | A                | PP                         |        |
|                  | 7      |        |        | φ20                             |        |                       | —                          | —                | LP                         | 舗装先行   |
|                  | 8      |        |        | φ40                             | ○      |                       | —                          | A                | SGP                        |        |
|                  | 9      |        |        | φ20                             | ○      |                       | φ20                        | A                | SSP                        |        |
|                  | 10     |        |        | φ20                             | ○      |                       | φ20                        | A                | PP                         |        |
|                  |        |        |        |                                 |        |                       |                            |                  |                            |        |
|                  |        |        |        |                                 |        |                       |                            |                  |                            |        |

仮給水管切替集計表

| 施工名称    | φ 20 |   | φ 25 |   | φ 40 |   | φ 50 |   | 計 |
|---------|------|---|------|---|------|---|------|---|---|
|         | A    | B | A    | B | A    | B | A    | B |   |
| φ 150施工 | 8    |   |      |   | 1    |   |      |   | 9 |
|         |      |   |      |   |      |   |      |   |   |

A:管側 B:道路横断側

仮配管施工図(参考)

|         |                                          |     |      |        |           |  |
|---------|------------------------------------------|-----|------|--------|-----------|--|
| 工 事 名   | 市原市青葉台1丁目15番地先<br>配水管整備工事                |     |      |        |           |  |
| 図 面 名 称 | 仮給水切替平面図 仮給水切替一覧表<br>仮給水管切替集計表 道路掘削延長集計表 |     |      |        |           |  |
| 図 面 枚 数 | 4 葉 中 4                                  |     | 縮 尺  |        | 1:500     |  |
| 完 成 日   | 年                                        | 月   | 日    | 工事番号   | 水千概8・9第3号 |  |
| 区 画 記 号 | H-24                                     |     |      | 千葉県企業局 |           |  |
| 整理番号    |                                          |     | 施工業者 |        |           |  |
| 所 長     | 次 長                                      | 課 長 |      | 設 計    | 製 図       |  |
| 所 長     | 次 長                                      | 課 長 |      | 監 督    | 製 図       |  |



## 路面本復旧平面図 S=1:500



## φ75施工

| 線種<br>区分 | 色 | 施工幅    | 算 式               | 延長 (m) |
|----------|---|--------|-------------------|--------|
| 実線       | 白 | 15cm   | $L = 4.00 + 3.00$ | 7.00   |
| 破線       | 白 | 30cm   | $L = 4.00$        | 4.00   |
| 文字       | 白 | 15cm換算 | $L = 32.00$       | 32.00  |

## φ 150施工


| 線種<br>区分 | 色 | 施工幅    | 算 式                                              | 延長(m)  |
|----------|---|--------|--------------------------------------------------|--------|
| 実線       | 白 | 15cm   | $L = 123.00 + 7.80 + 2.20 + 3.00 + 10.80 + 9.60$ | 156.40 |
| 実線       | 白 | 30cm   | $L = 2.85$                                       | 2.85   |
| 破線       | 白 | 30cm   | $L = 6.00 + 3.00$                                | 9.00   |
| 実線       | 白 | 45cm   | $L = 11.50 + 2.50$                               | 14.00  |
| 文字       | 白 | 15cm換算 | $L = 32.00 + 32.00 + 18.60$                      | 82.60  |
| 実線       | 黄 | 15cm   | $L = 2.40 + 2.40$                                | 4.80   |

## 淺層埋設

|                  |                           |   |    |       |             |
|------------------|---------------------------|---|----|-------|-------------|
| 工<br>事<br>名      | 市原市青葉台1丁目15番地先<br>配水管整備工事 |   |    |       |             |
| 図<br>面<br>名<br>称 | 路面本復旧平面图                  |   |    |       |             |
| 図<br>枚<br>数      | 2 葉 中 1                   |   | 縮尺 | 1:500 |             |
| 完<br>成<br>日<br>期 | 年                         | 月 | 日  | 工事番号  | 水千概 8・9 第3号 |
| 配<br>号<br>数      | H-24 千葉県企業局               |   |    |       |             |
| 整理番号             | 施工業者                      |   |    |       |             |
| 所長               | 次長                        |   | 課長 | 設計    | 製図          |
| 所長               | 次長                        |   | 課長 | 監督    | 製図          |



路面本復旧求積図 S=1:500

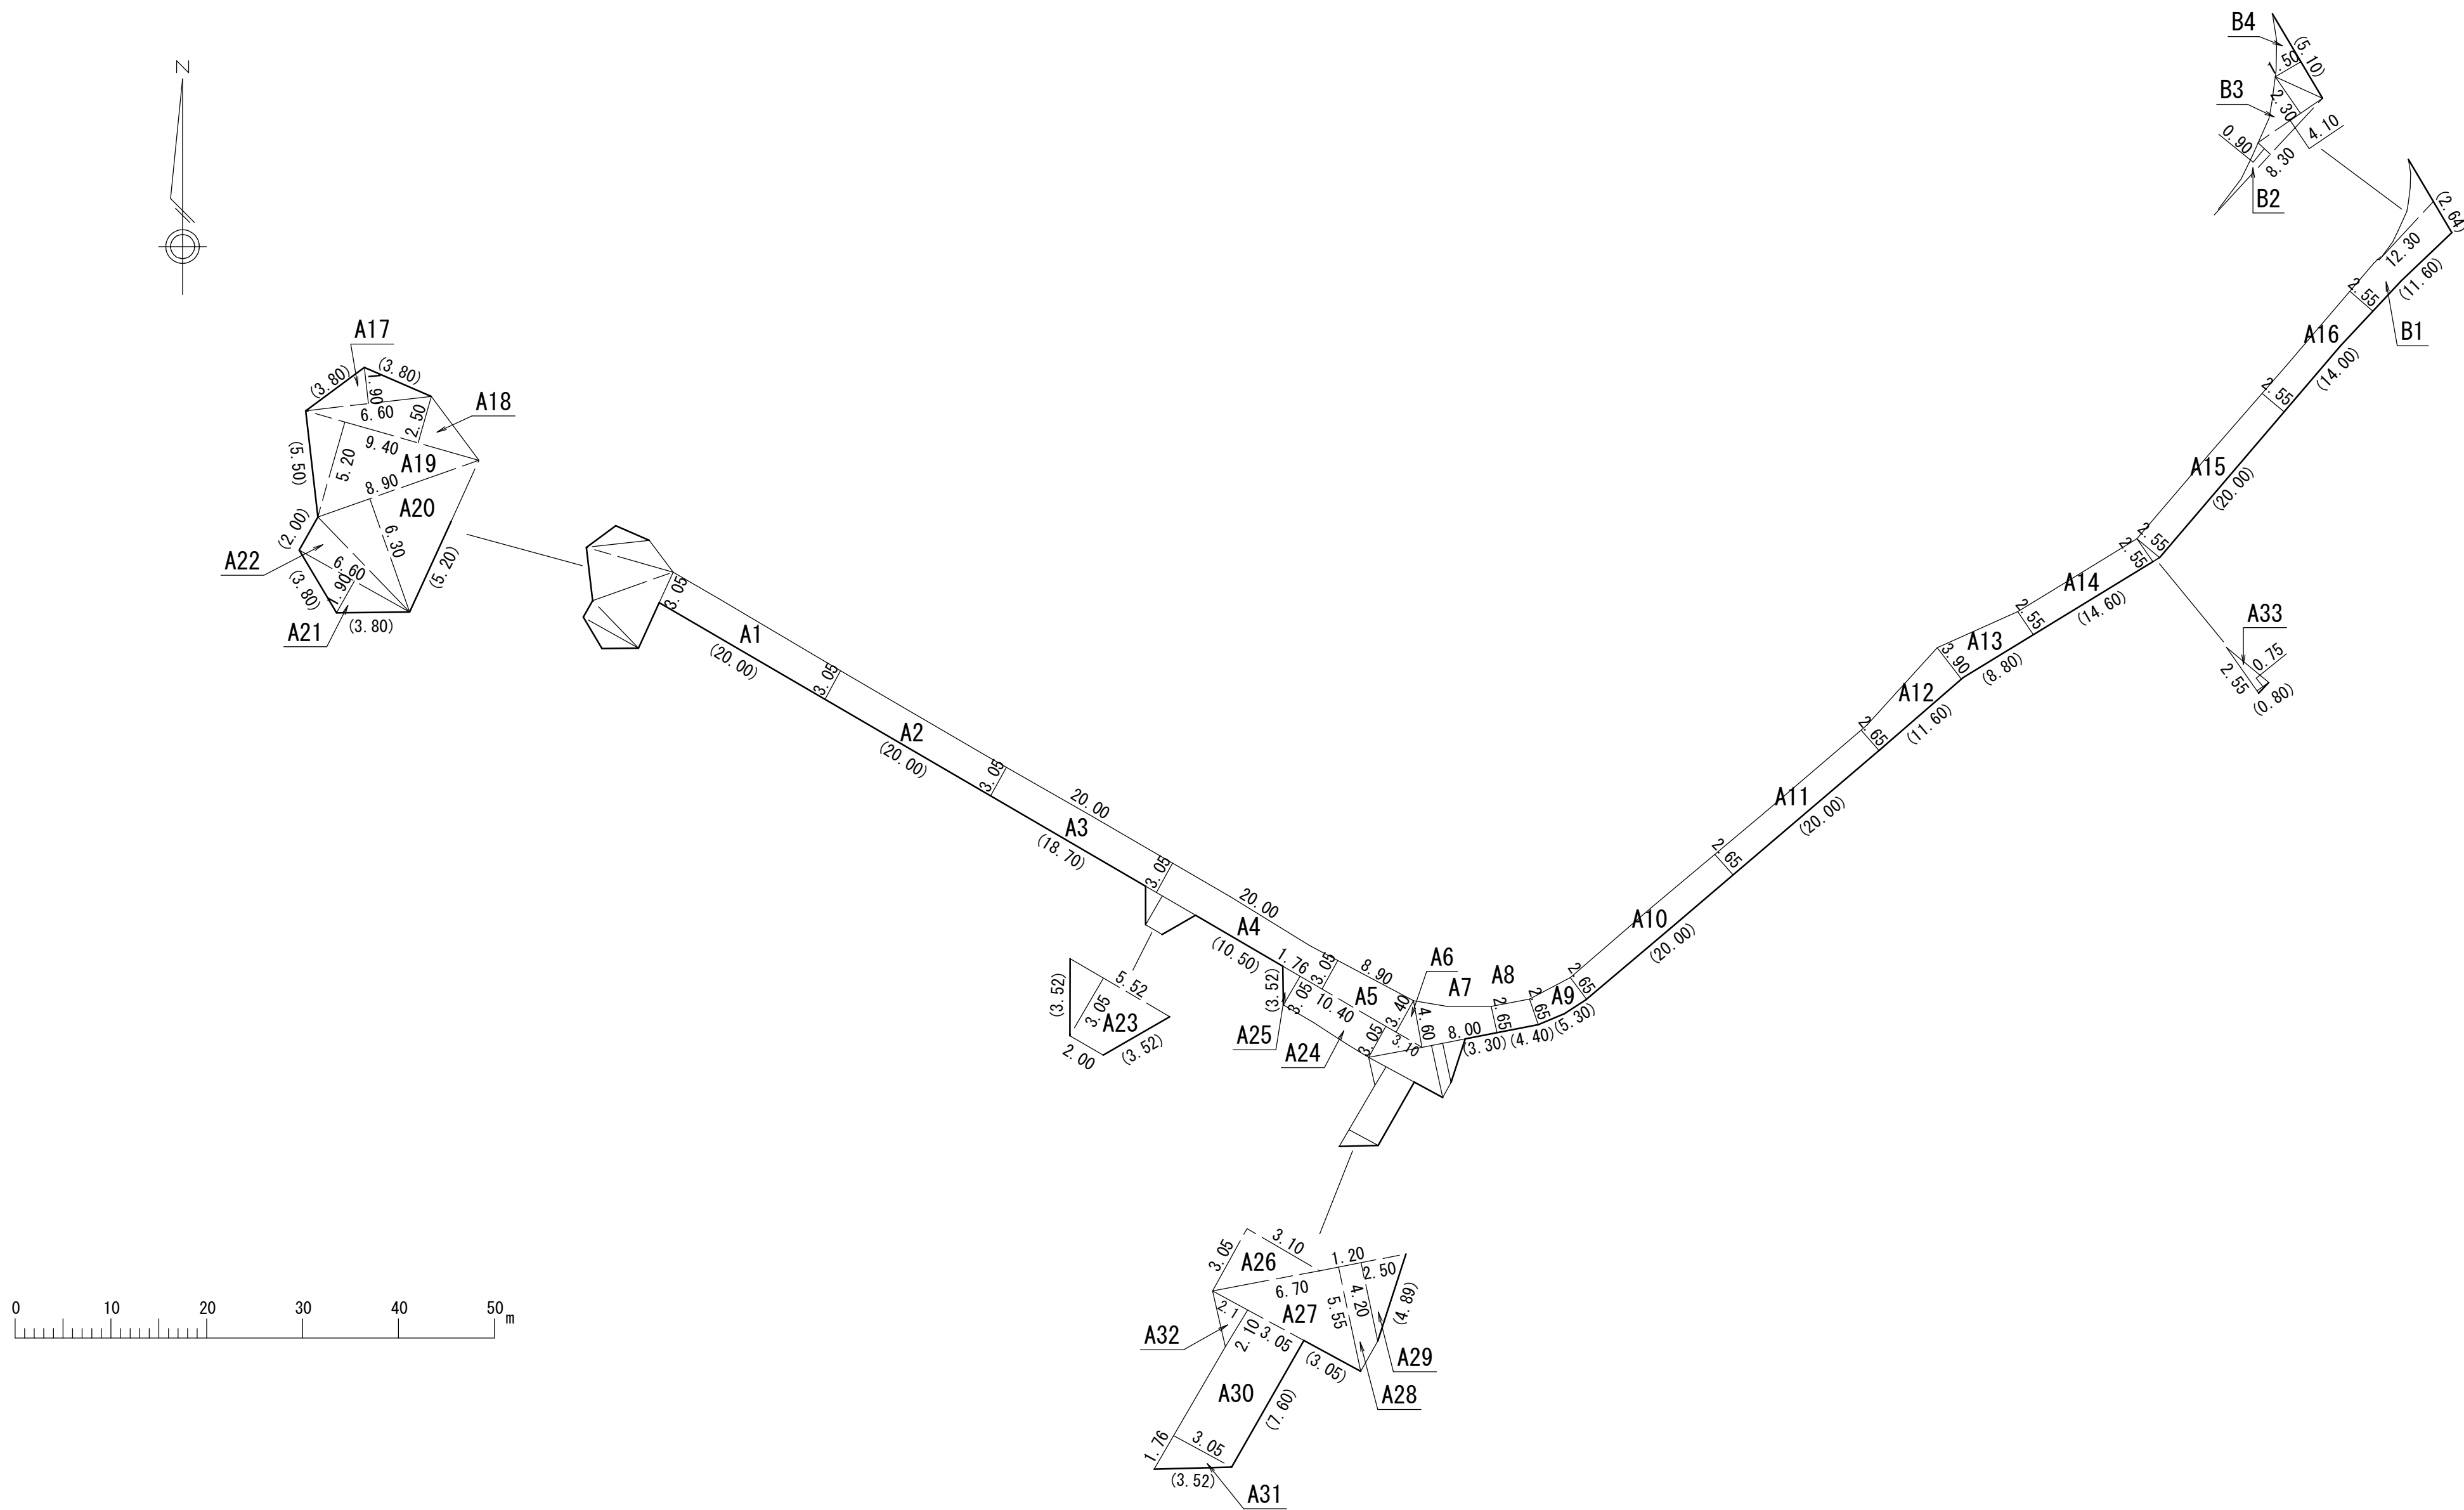

φ 75施工 A復旧

| 番号  | 舗 装 面 積                    |        | 舗 装 切 断  |       |
|-----|----------------------------|--------|----------|-------|
|     | 算 式                        | 面積(m2) | 算 式      | 延長(m) |
| A26 | 3.05 × 3.10 / 2            | 4.73   |          |       |
| A27 | 5.55 × 6.70 / 2            | 18.59  | 3.05 × 1 | 3.05  |
| A28 | ( 4.20 + 5.55 ) / 2 × 1.20 | 5.85   |          |       |
| A29 | 2.50 × 4.20 / 2            | 5.25   | 4.89 × 1 | 4.89  |
| A30 | 3.05 × 7.60                | 23.18  | 7.60 × 1 | 7.60  |
| A31 | 1.76 × 3.05 / 2            | 2.68   | 3.52 × 1 | 3.52  |
| A32 | 2.10 × 2.10 / 2            | 2.21   |          |       |
| 計   |                            | 62.49  |          | 19.06 |

φ 150施工 A復旧

| 番号  | 舗 装 面 積                     |        | 舗 装 切 断   |        |
|-----|-----------------------------|--------|-----------|--------|
|     | 算 式                         | 面積(m2) | 算 式       | 延長(m)  |
| A1  | 3.05 × 20.00                | 61.00  | 20.00 × 1 | 20.00  |
| A2  | 3.05 × 20.00                | 61.00  | 20.00 × 1 | 20.00  |
| A3  | 3.05 × 20.00                | 61.00  | 18.70 × 1 | 18.70  |
| A4  | 3.05 × 20.00                | 61.00  | 10.50 × 1 | 10.50  |
| A5  | ( 3.05 + 3.40 ) / 2 × 8.90  | 28.70  |           |        |
| A6  | 3.10 × 3.40 / 2             | 5.27   |           |        |
| A7  | ( 2.65 + 4.60 ) / 2 × 8.00  | 29.00  | 3.30 × 1  | 3.30   |
| A8  | 2.65 × 4.40                 | 11.66  | 4.40 × 1  | 4.40   |
| A9  | 2.65 × 5.30                 | 14.05  | 5.30 × 1  | 5.30   |
| A10 | 2.65 × 20.00                | 53.00  | 20.00 × 1 | 20.00  |
| A11 | 2.65 × 20.00                | 53.00  | 20.00 × 1 | 20.00  |
| A12 | ( 2.65 + 3.90 ) / 2 × 11.60 | 37.99  | 11.60 × 1 | 11.60  |
| A13 | ( 2.55 + 3.90 ) / 2 × 8.80  | 28.38  | 8.80 × 1  | 8.80   |
| A14 | 2.55 × 14.60                | 37.23  | 14.60 × 1 | 14.60  |
| A15 | 2.55 × 20.00                | 51.00  | 20.00 × 1 | 20.00  |
| A16 | 2.55 × 14.00                | 35.70  | 14.00 × 1 | 14.00  |
| A17 | 1.90 × 6.60 / 2             | 6.27   | 3.80 × 2  | 7.60   |
| A18 | 2.50 × 9.40 / 2             | 11.75  |           |        |
| A19 | 5.20 × 9.40 / 2             | 24.44  | 5.50 × 1  | 5.50   |
| A20 | 6.30 × 8.90 / 2             | 28.04  | 5.20 × 1  | 5.20   |
| A21 | 1.90 × 6.60 / 2             | 6.27   | 3.80 × 2  | 7.60   |
| A22 | 2.00 × 6.60 / 2             | 6.60   | 2.00 × 1  | 2.00   |
| A23 | ( 2.00 + 5.52 ) / 2 × 3.05  | 11.47  | 3.52 × 2  | 7.04   |
| A24 | 3.05 × 10.40                | 31.72  |           |        |
| A25 | 1.76 × 3.05 / 2             | 2.68   | 3.52 × 1  | 3.52   |
| A33 | 0.75 × 2.55 / 2             | 0.96   | 0.80 × 1  | 0.80   |
| 計   |                             | 759.18 |           | 230.46 |

φ 150施工 B復旧

| 番号 | 舗 装 面 積                      |        | 舗 装 切 断          |       |
|----|------------------------------|--------|------------------|-------|
|    | 算 式                          | 面積(m2) | 算 式              | 延長(m) |
| B1 | ( 11.60 + 12.30 ) / 2 × 2.55 | 30.47  | 11.60 × 1 + 2.64 | 14.24 |
| B2 | 0.90 × 8.30 / 2              | 3.74   |                  |       |
| B3 | 2.30 × 4.10 / 2              | 4.72   |                  |       |
| B4 | 1.50 × 5.10 / 2              | 3.83   | 5.10 × 1         | 5.10  |
| 計  |                              | 42.76  |                  | 19.34 |

浅層埋設

|         |                           |    |        |       |               |
|---------|---------------------------|----|--------|-------|---------------|
| 工 事 名 称 | 市原市青葉台1丁目15番地先<br>配水管整備工事 |    |        |       |               |
| 図 面 名 称 | 路面本復旧求積図                  |    |        |       |               |
| 図 面 枚 数 | 2 葉 中 2                   |    | 縮 尺    | 1:500 |               |
| 完 成 日   | 年                         | 月  | 日      | 工事番号  | 水干概 8・9 第 3 号 |
| 区 画 記 号 | H-24                      |    | 千葉県企業局 |       |               |
| 整理番号    |                           |    | 施工業者   |       |               |
| 所長      | 次長                        | 課長 | 設計     | 製図    |               |
| 所長      | 次長                        | 課長 | 監督     | 製図    |               |