
 



案内図 S=1/5,000

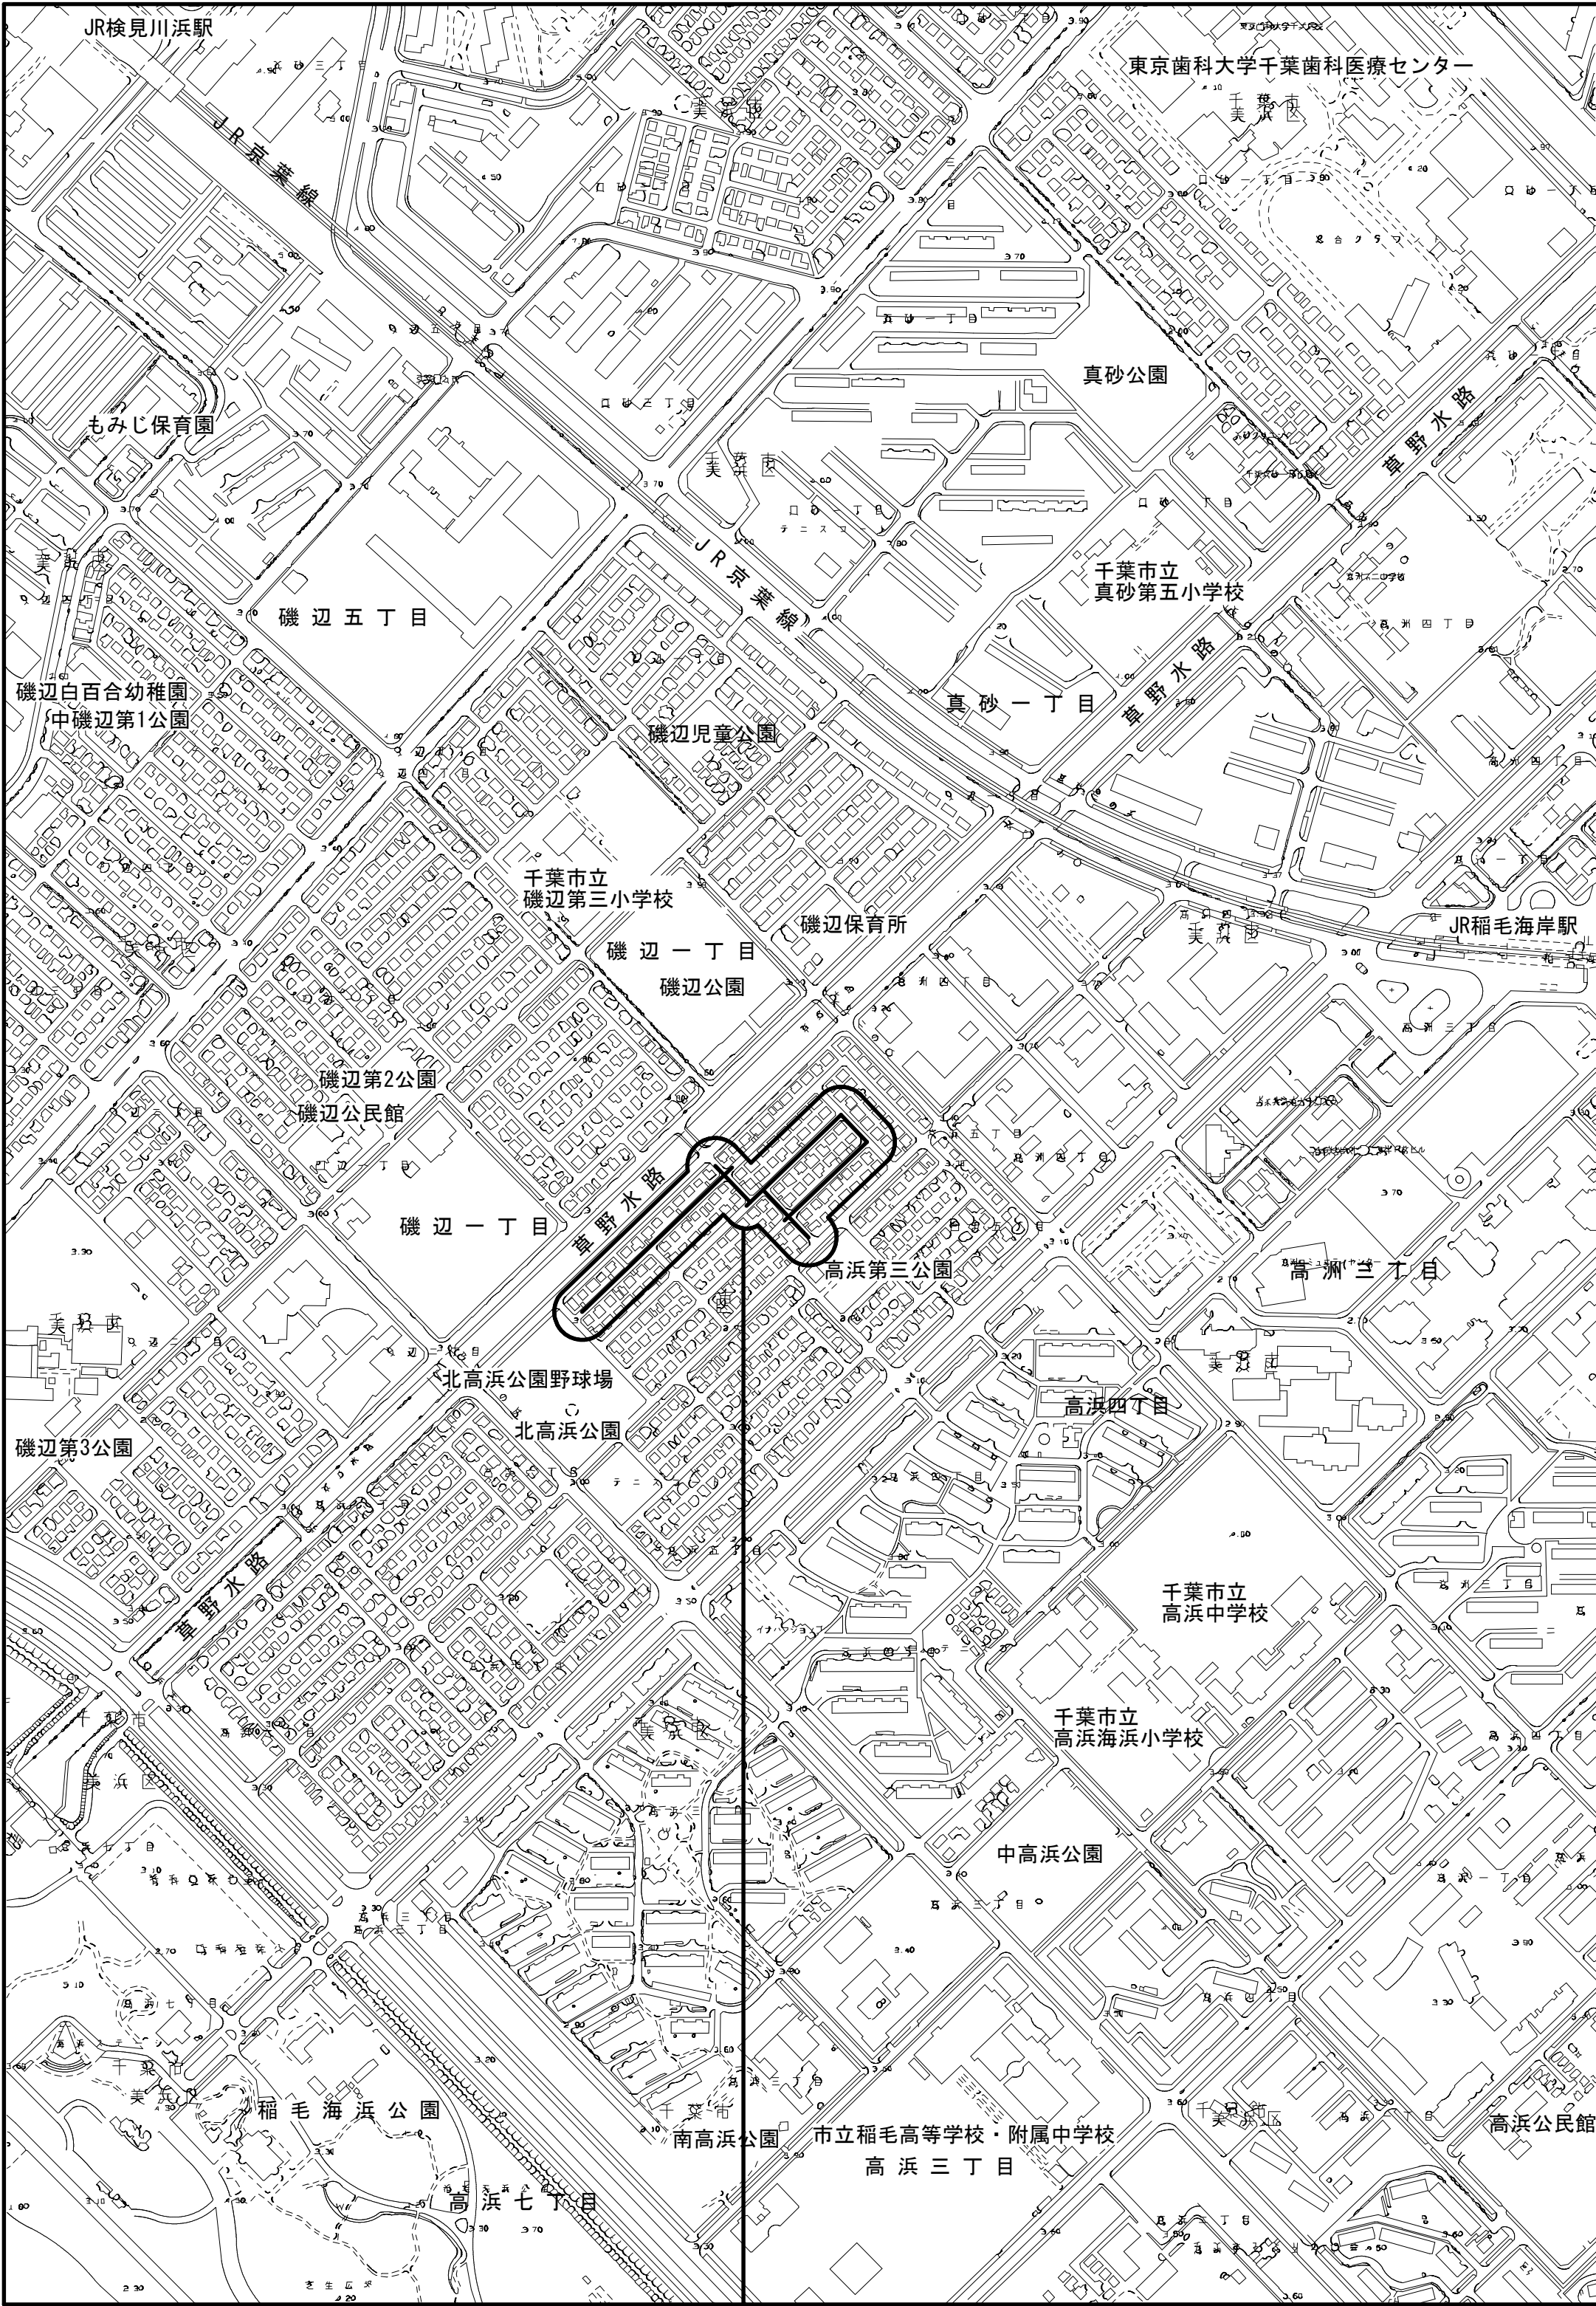

工事箇所
千葉市美浜区高浜5丁目29番地先



管網図 S=1/2,500

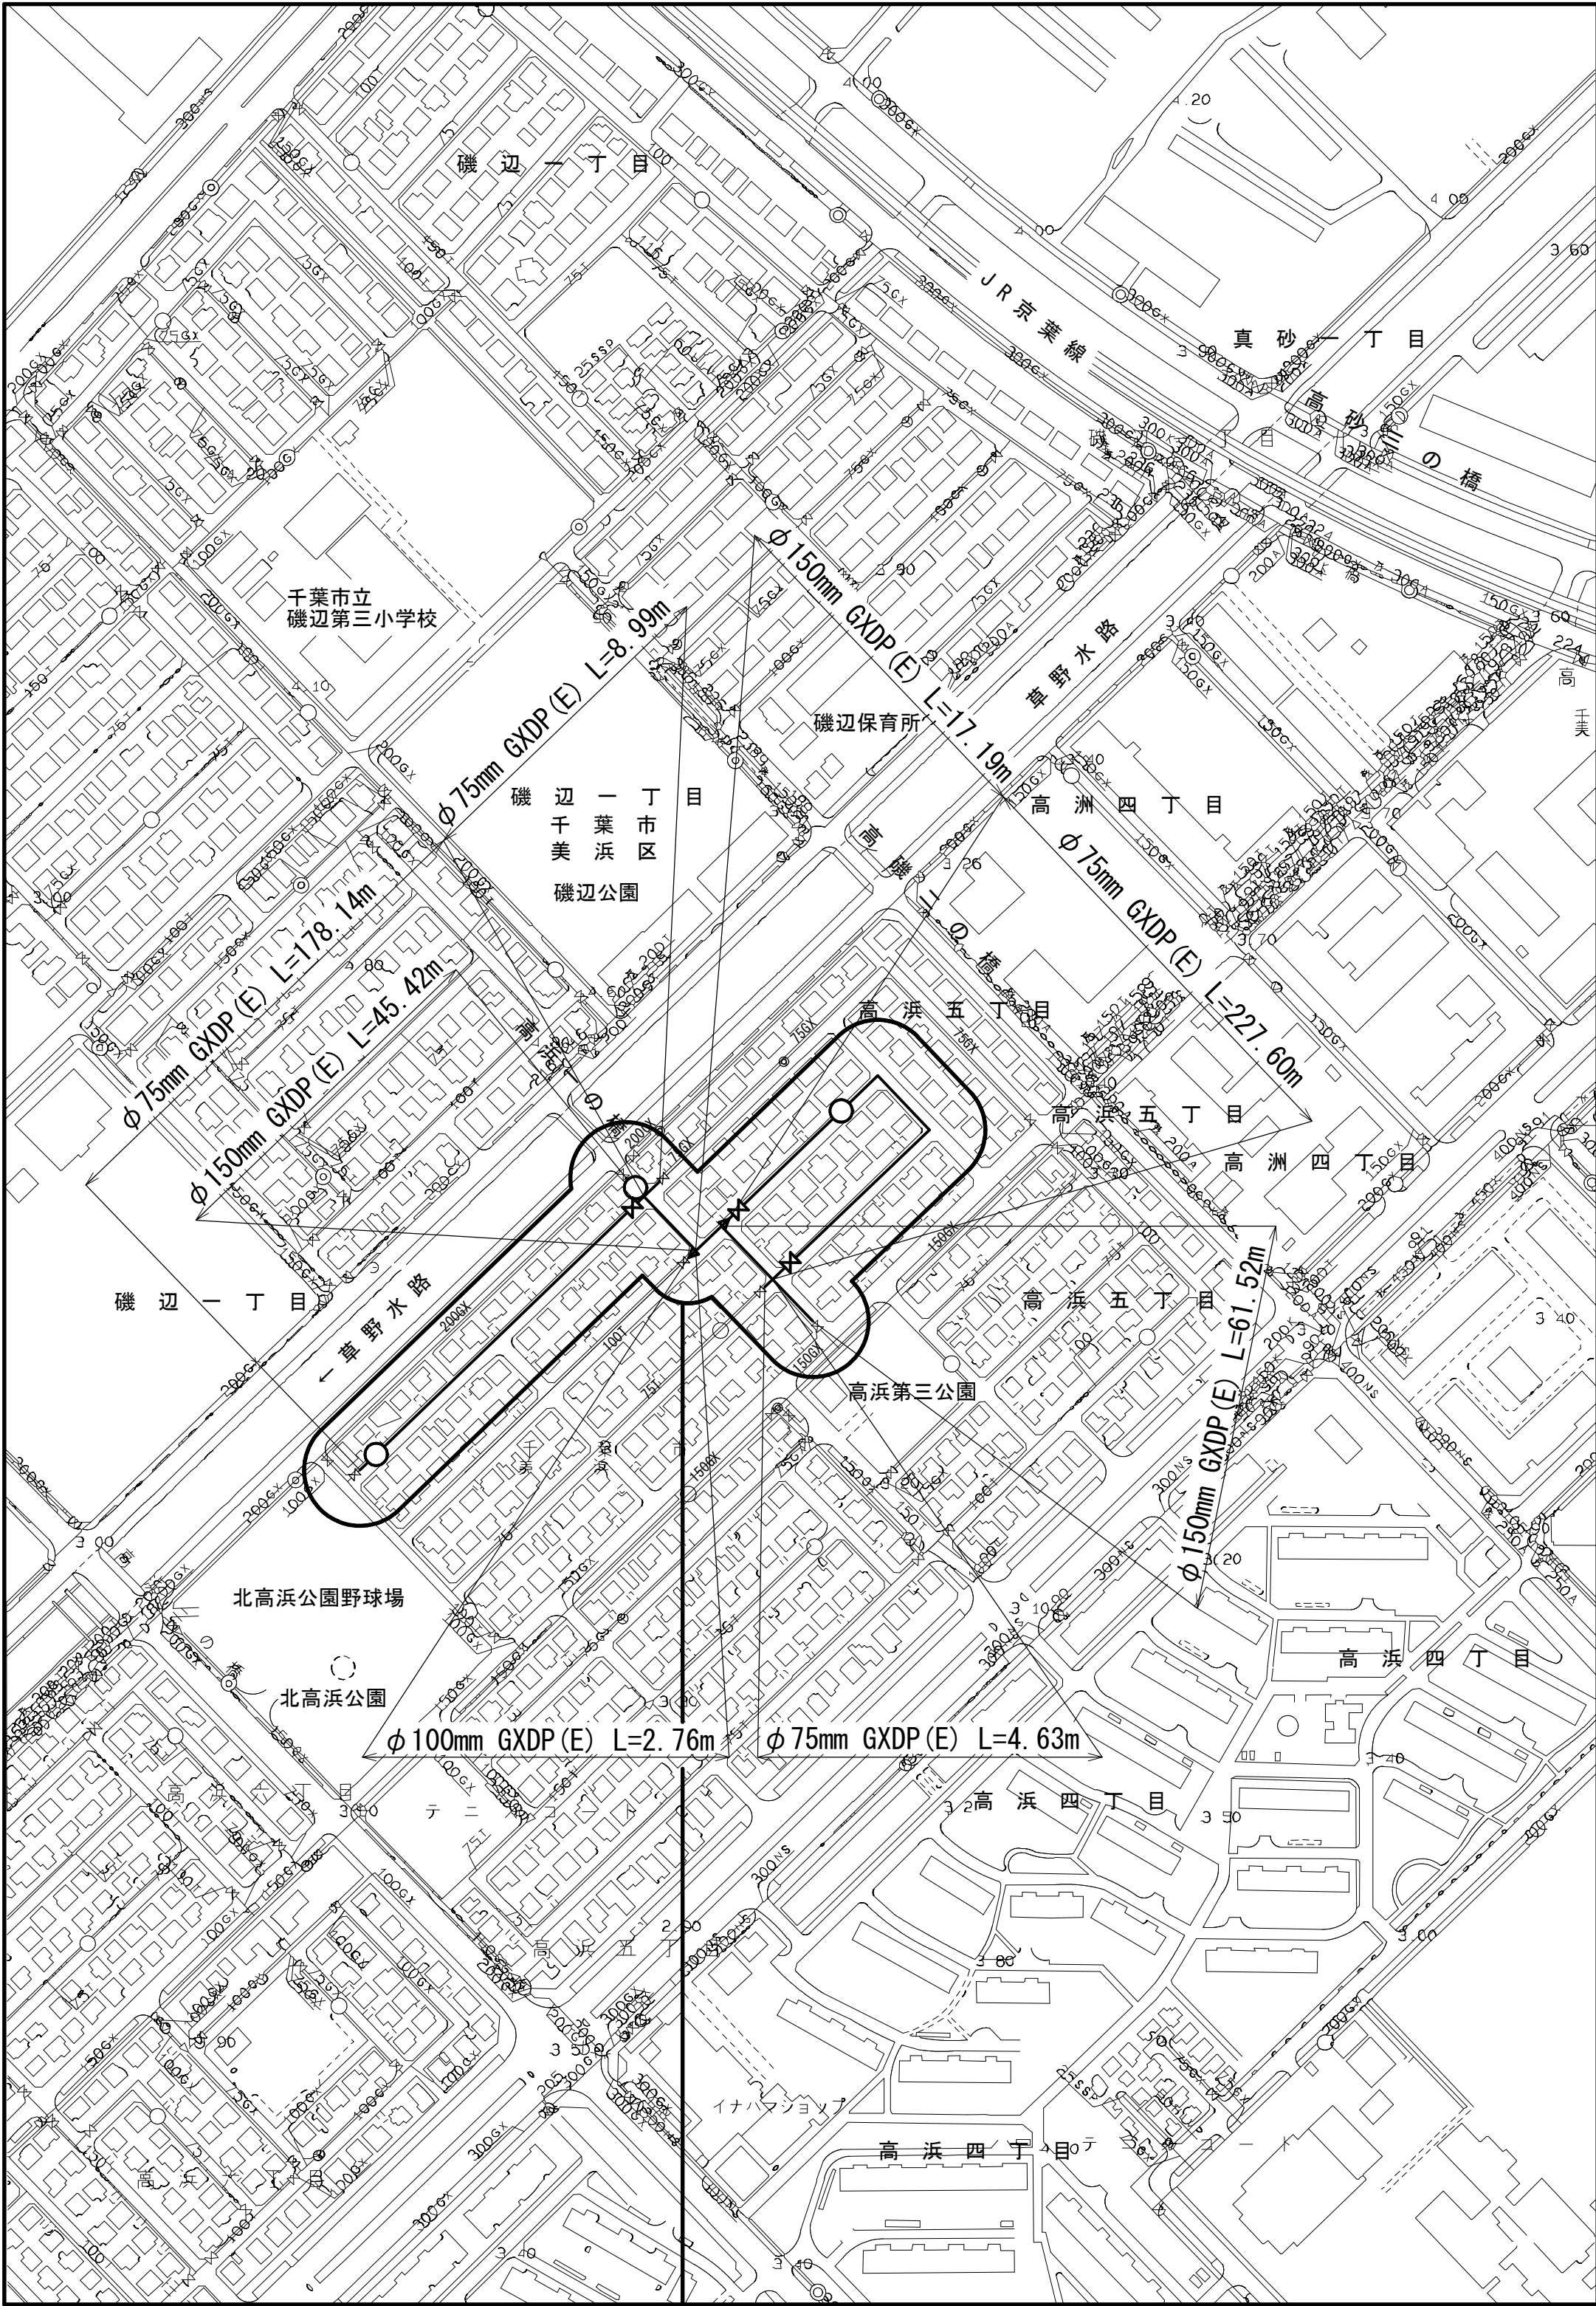

工事箇所
千葉市美浜区高浜5丁目29番地先
(H-14-8, 13)



図面目次

図面番号	図面名称
14葉中1	案内図・管網図
14葉中2	布設集計表
14葉中3	平面図(1/2)
14葉中4	平面図(2/2)
14葉中5	横断面図(1/2)
14葉中6	横断面図(2/2)
14葉中7	路面復旧図
14葉中8	配管参考図(1/3)
14葉中9	配管参考図(2/3)
14葉中10	配管参考図(3/3)
14葉中11	給水切替平面図
14葉中12	給水切替一覧表(1/3)
14葉中13	給水切替一覧表(2/3)
14葉中14	給水切替一覧表(1/3)

占用許可番号	許可年月日

工事名称	千葉市美浜区高浜5丁目29番地先配水管整備工事		
図面名称	案内図・管網図		
図面数	14葉中1	縮尺	1/5,000・1/2,500
完成年月日		工事番号	水千8・9第20号
区画記号	H-14	千葉県企業局	
整理番号		施工業者	
所長	次長	課長	設計
所長	次長	課長	監製
所長	次長	課長	製製


布設集計表 S=NONE

施 工 総 延 長	施工 形態	布 設 工			新設管 土被り	撤 去 工			既設管 土被り	舗装 種別	埋戻 材料	掘削 形態	仕 切 弁		消 火 栓		空 気 弁		備 考
		布設工	管種	延 長		口径	管種	延 長					設置	撤去	設置	撤去	設置	撤去	
φ 75 施工 φ 75mm GXDP 布設工 L=419.36m φ 75mm TDP 撤去工 L=315.95m φ 150mm TDP 撤去工 L=103.41m	昼間	A1	GXDP	309.81	1.20	φ 75	TDP	309.81	1.20	A	改良土	機械	3 (SS)	1 JIS 緑石なし	2 単口	1 (丸型)	—	—	栓取り外し連絡工 φ75 GXDP - 3 (土工事なし) 既設仮設不断水止水栓筐撤去工 φ75 - 3 (土工事なし) GX形更新連絡管分岐側閉塞栓設置工 φ75 - 2 (A復旧) (DP=1.20) GX形更新連絡管分岐側閉塞栓設置工 φ75 - 1 (A復旧) (DP=0.70) GX形更新連絡管分岐側弁筐撤去工 φ75 - 3 (土工事なし)
	昼間	A2	GXDP	97.60	1.20	φ 150	TDP	97.60	1.20	A	改良土	機械							
	昼間	A3	GXDP	2.96	1.65	φ 75	TDP	2.96	1.20	A	改良土	機械							
	昼間	A4	GXDP	3.18	1.65	φ 75	TDP	3.18	1.30	A	改良土	機械							
	昼間	A5	GXDP	2.17	1.20	φ 150	TDP	2.17	1.30	A	改良土	機械							
	昼間	A6	GXDP	3.64	0.70	φ 150	TDP	3.64	1.30	A	改良土	機械							
φ 100 施工 φ 100mm GXDP 布設工 L=2.76m φ 100mm TDP 撤去工 L=2.76m	昼間	A	GXDP	2.76	1.20	φ 100	TDP	2.76	1.20	A	改良土	機械	—	—	—	—	—	—	栓取り外し連絡工 φ100 GXDP - 1 (土工事なし) 既設仮設不断水止水栓筐撤去工 φ100 - 1 (土工事なし) GX形更新連絡管分岐側閉塞栓設置工 φ75 - 1 (A復旧) (DP=1.20) GX形更新連絡管分岐側弁筐撤去工 φ75 - 1 (土工事なし)
φ 150 施工 φ 150mm GXDP 布設工 L=124.13m φ 150mm TDP 撤去工 L=124.13m	昼間	A1	GXDP	111.01	1.20	φ 150	TDP	111.01	1.20	A	改良土	機械	—	—	1 単口	1 (丸型)	—	—	栓取り外し連絡工 φ150 GXDP - 2 (土工事なし) 既設仮設不断水止水栓筐撤去工 φ150 - 2 (土工事なし) GX形更新連絡管分岐側閉塞栓設置工 φ100 - 1 (A復旧) (DP=0.70) GX形更新連絡管分岐側閉塞栓設置工 φ100 - 1 (A復旧) (DP=0.90) GX形更新連絡管分岐側弁筐撤去工 φ100 - 2 (土工事なし) 試掘工 (既設管位置確認) (1.0m×1.0m) - 1 (A復旧) (DP=0.90)
	昼間	A2	GXDP	13.12	1.65	φ 150	TDP	13.12	1.20	A	改良土	機械							

※管被覆工 管路全線ポリエチレンスリーブ被覆工。(铸铁管部)
F付T字管フランジ部ポリエチレンスリーブ被覆工 1口。


※明示シート敷設工 管路全線に明示シートを施すこと。
※浅層埋設区間の消火栓は鉄枠内側を黄色着色とする。
※(R)はGX形更新連絡管を表す。

工 事 名 称	千葉市美浜区高浜5丁目29番地先配水管整備工事					
図 面 名 称	布 設 集 計 表					
図 面 枚 数	14 葉 中 2		縮 尺	NONE		
完 成 日	年 月 日	工事番号	水千8・9第20号			
区 画 記 号	H - 14		千葉県企業局			
整理番号			施工業者			
所 長	次 長	課 長	設 計		製 図	
所 長	次 長	課 長	監 督		製 図	


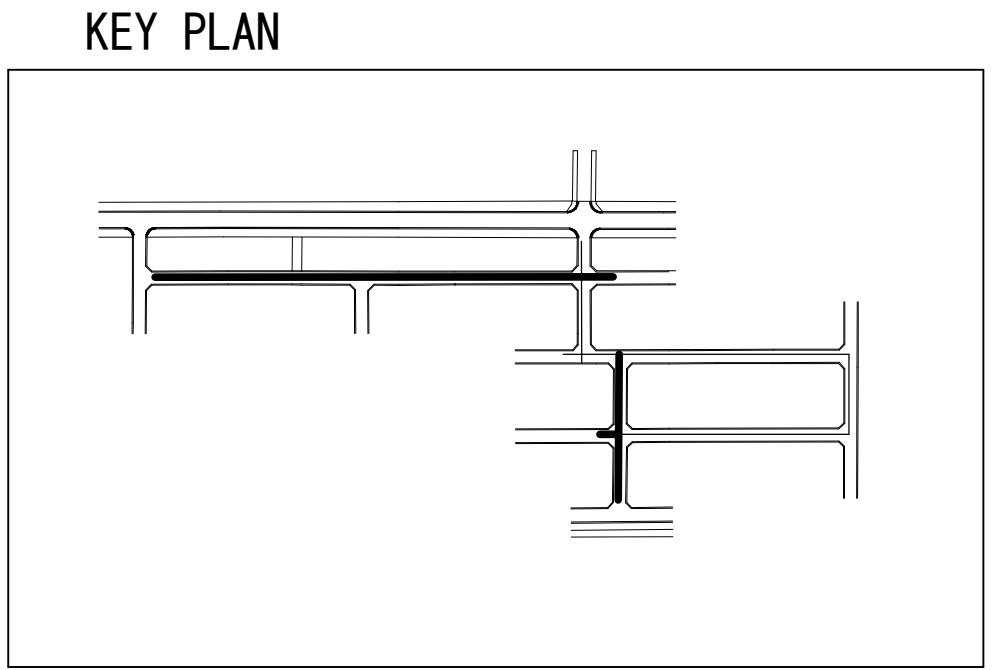


工 名	事 称	千葉市美浜区高浜5丁目29番地先 配水管整備工事				
図 名	面 称	平 面 図 (1/2)				
図 面 数	枚 数	14 葉 中 3	縮 尺	1 / 500		
完 成	年 月 日	工事番号		水千8・9第20号		
区 記 号	面 号	H - 14		千葉県企業局		
整理番号			施工業者			
所 長	次 長	課 長	設 計	製 図		
所 長	次 長	課 長	監 督	製 図		

平面图 (2/2) S=1/500

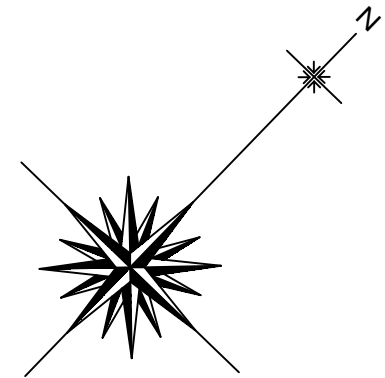


KEY PLAN

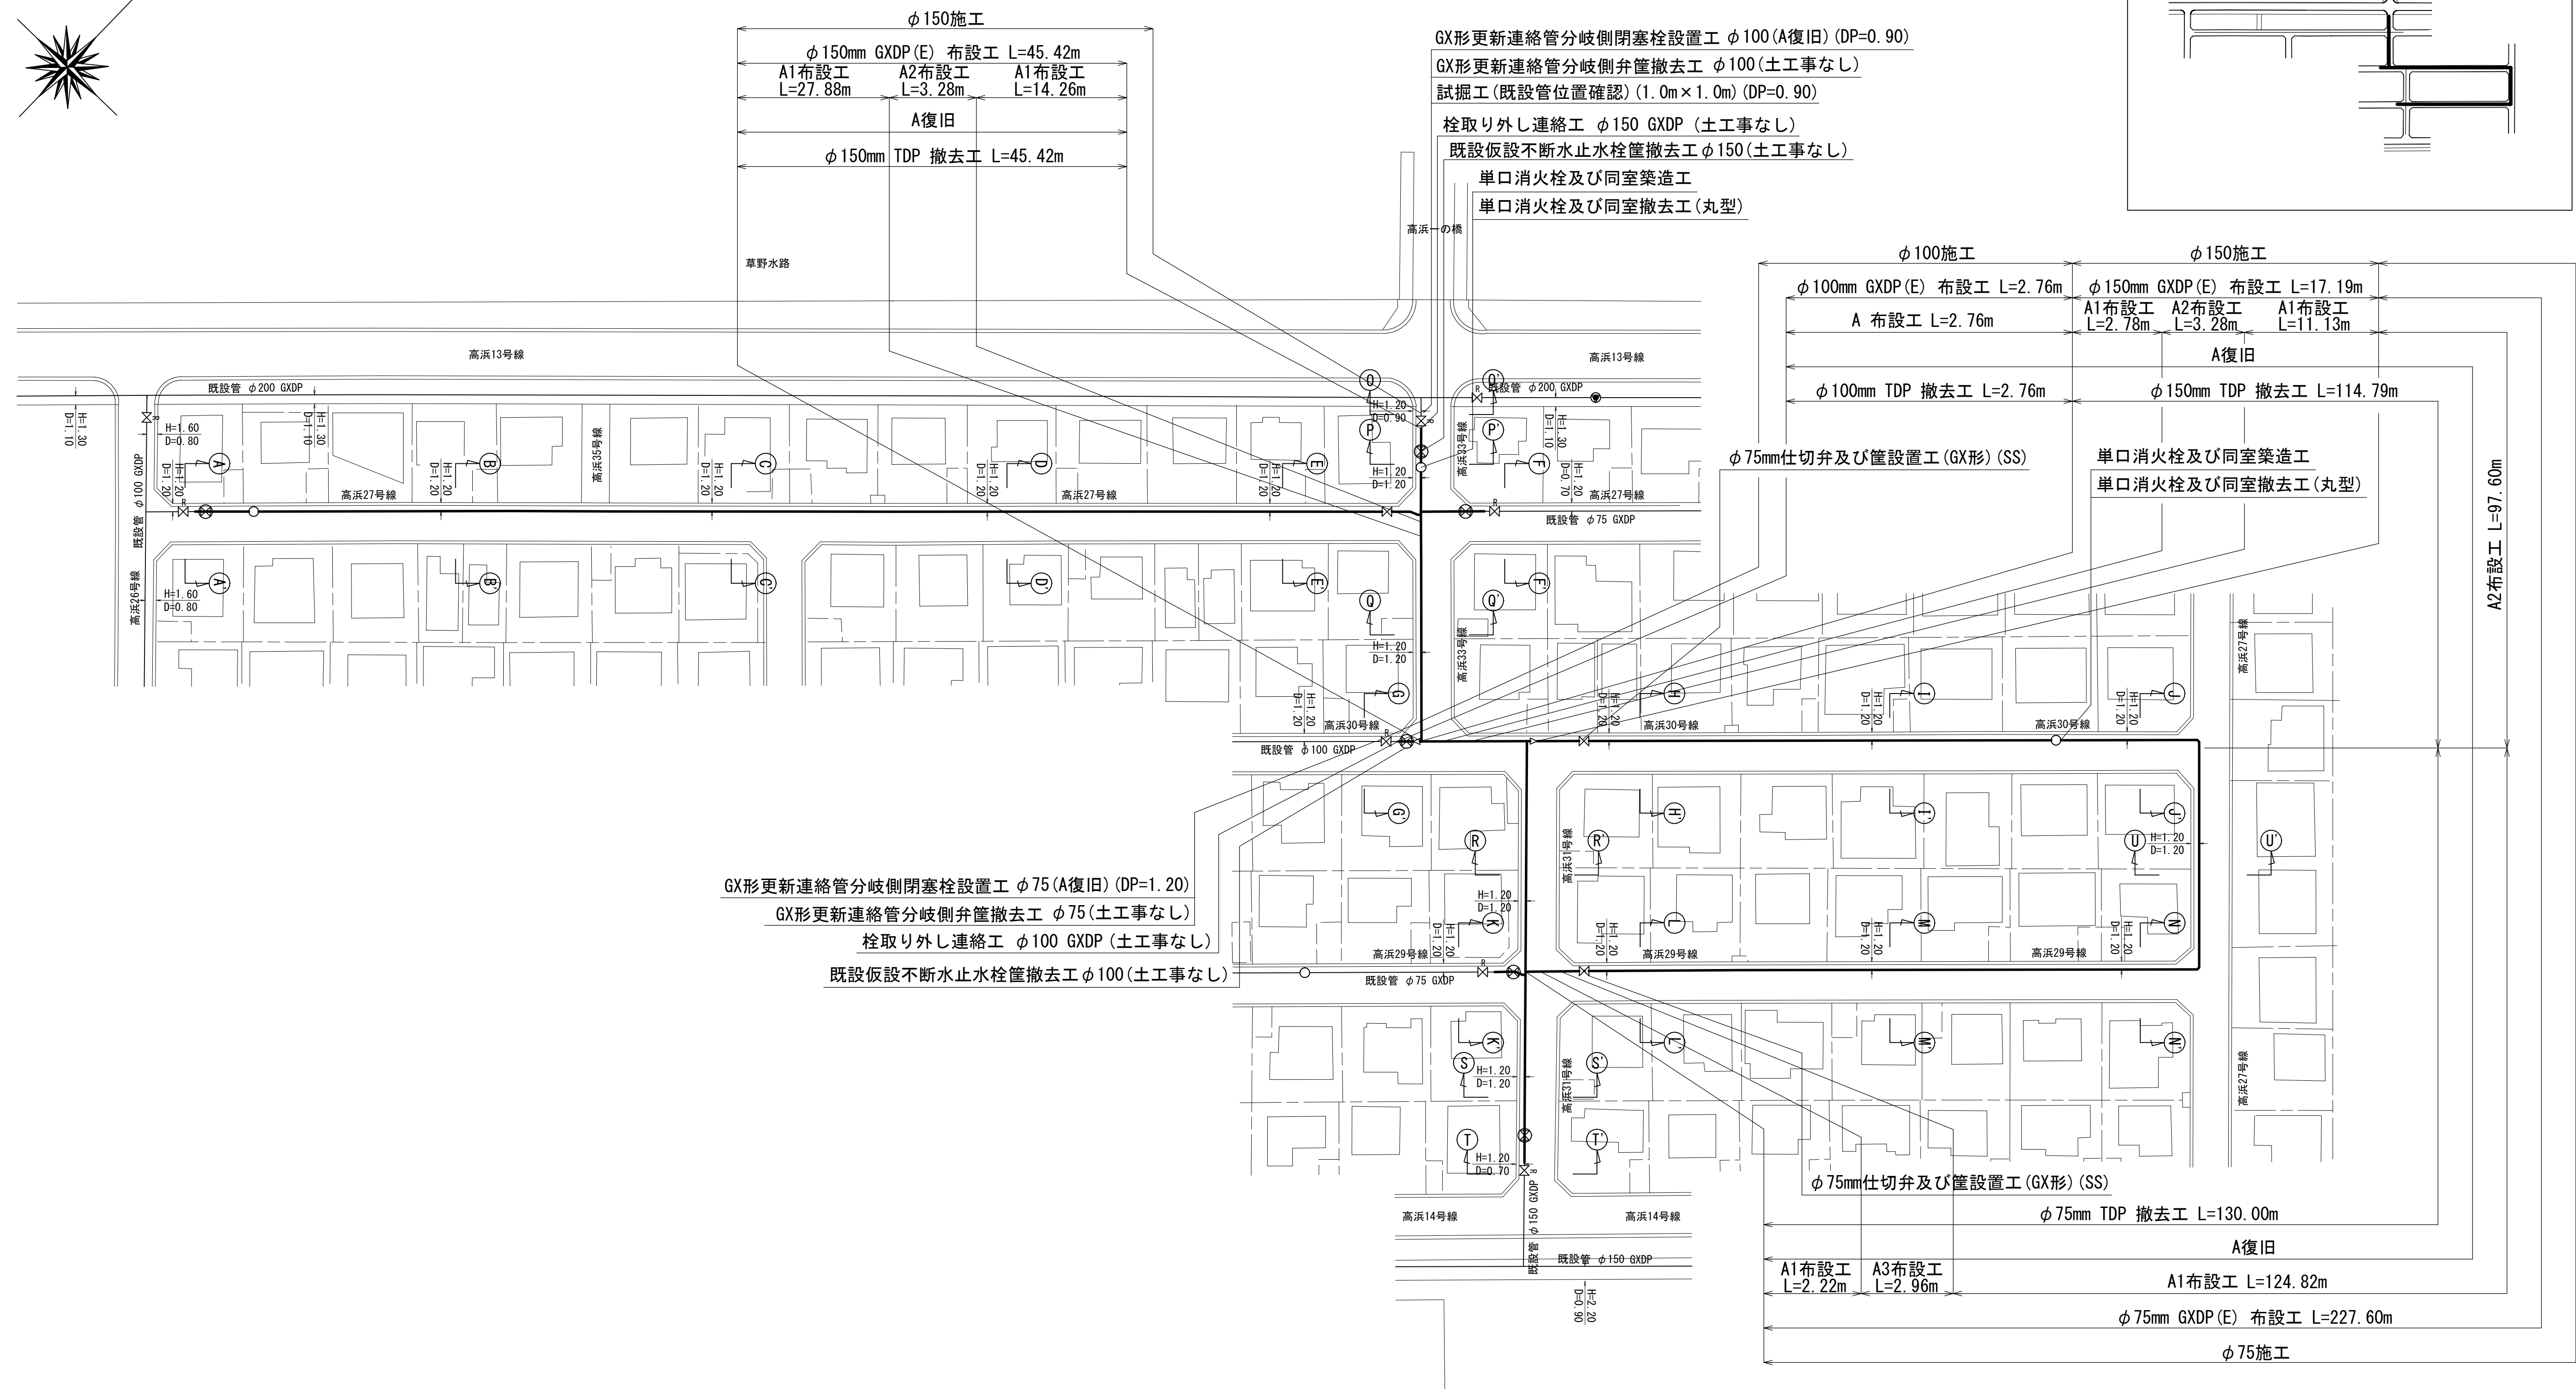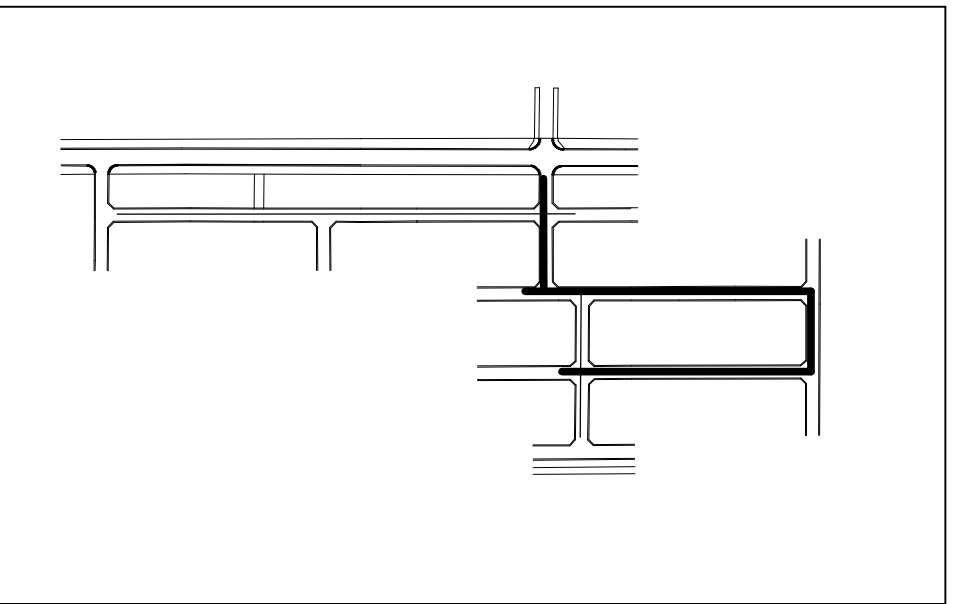


工 名	千葉市美浜区高浜5丁目2番地先 配水管整備工事				
図 名	平 面 図 (2/2)				
図 枚	14 葉 中 4	縮 尺	1 / 500		
完 成	年 月 日	工事番号	千千8・9第20号		
区 記 号	千葉県企業局				
整理番号		施工業者			
所 長	次 長	課 長	設 計	製 図	
所	次 長	課 長	監	製	

横断面図(1/2) s=1/50

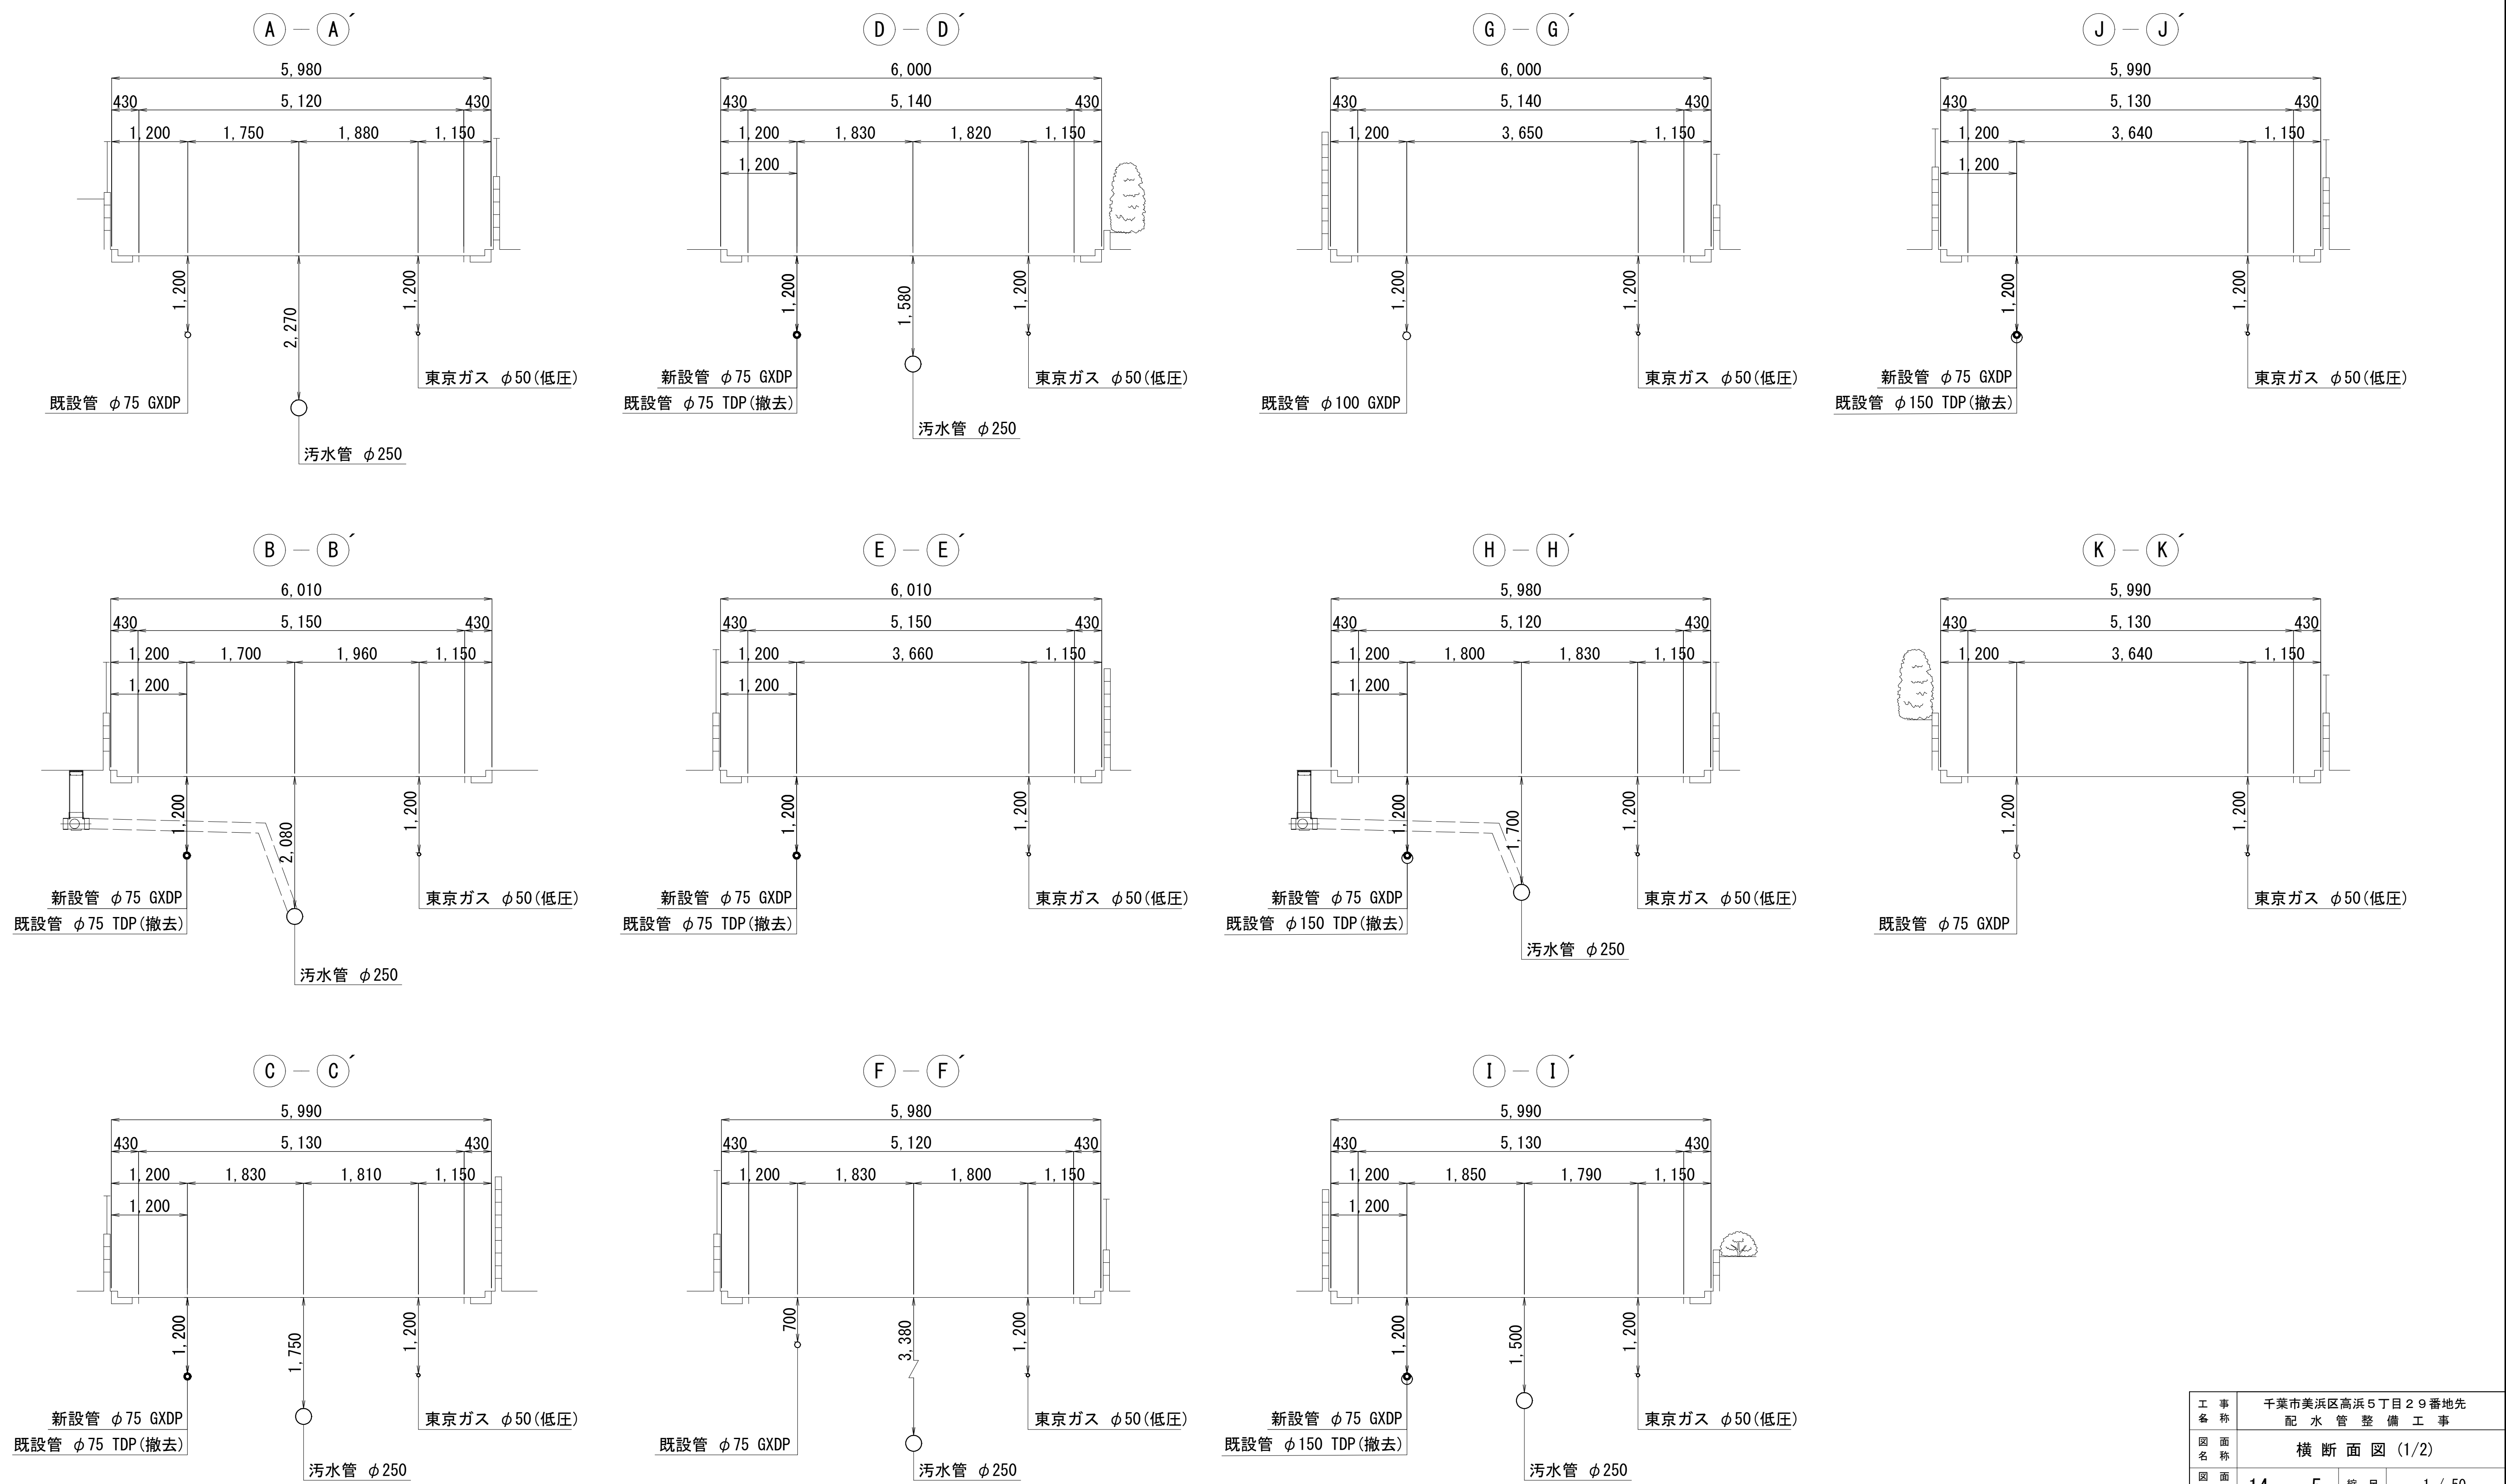

工 事 名 称	千葉県美浜区高浜5丁目29番地先 配 水 管 整 備 工 事				
図 面 名 称	横 断 面 図 (1/2)				
図 面 枚 数	14 葉 中 5	縮 尺	1 / 50		
完 成	年 月 日	工事番号	水千8・9第20号		
区 画 記 号	H - 14	千葉県企業局			
整理番号	施工業者				
所長	次長	課長	設計	製図	
所長	次長	課長	監督	製図	

横断面図(2/2) s=1/50

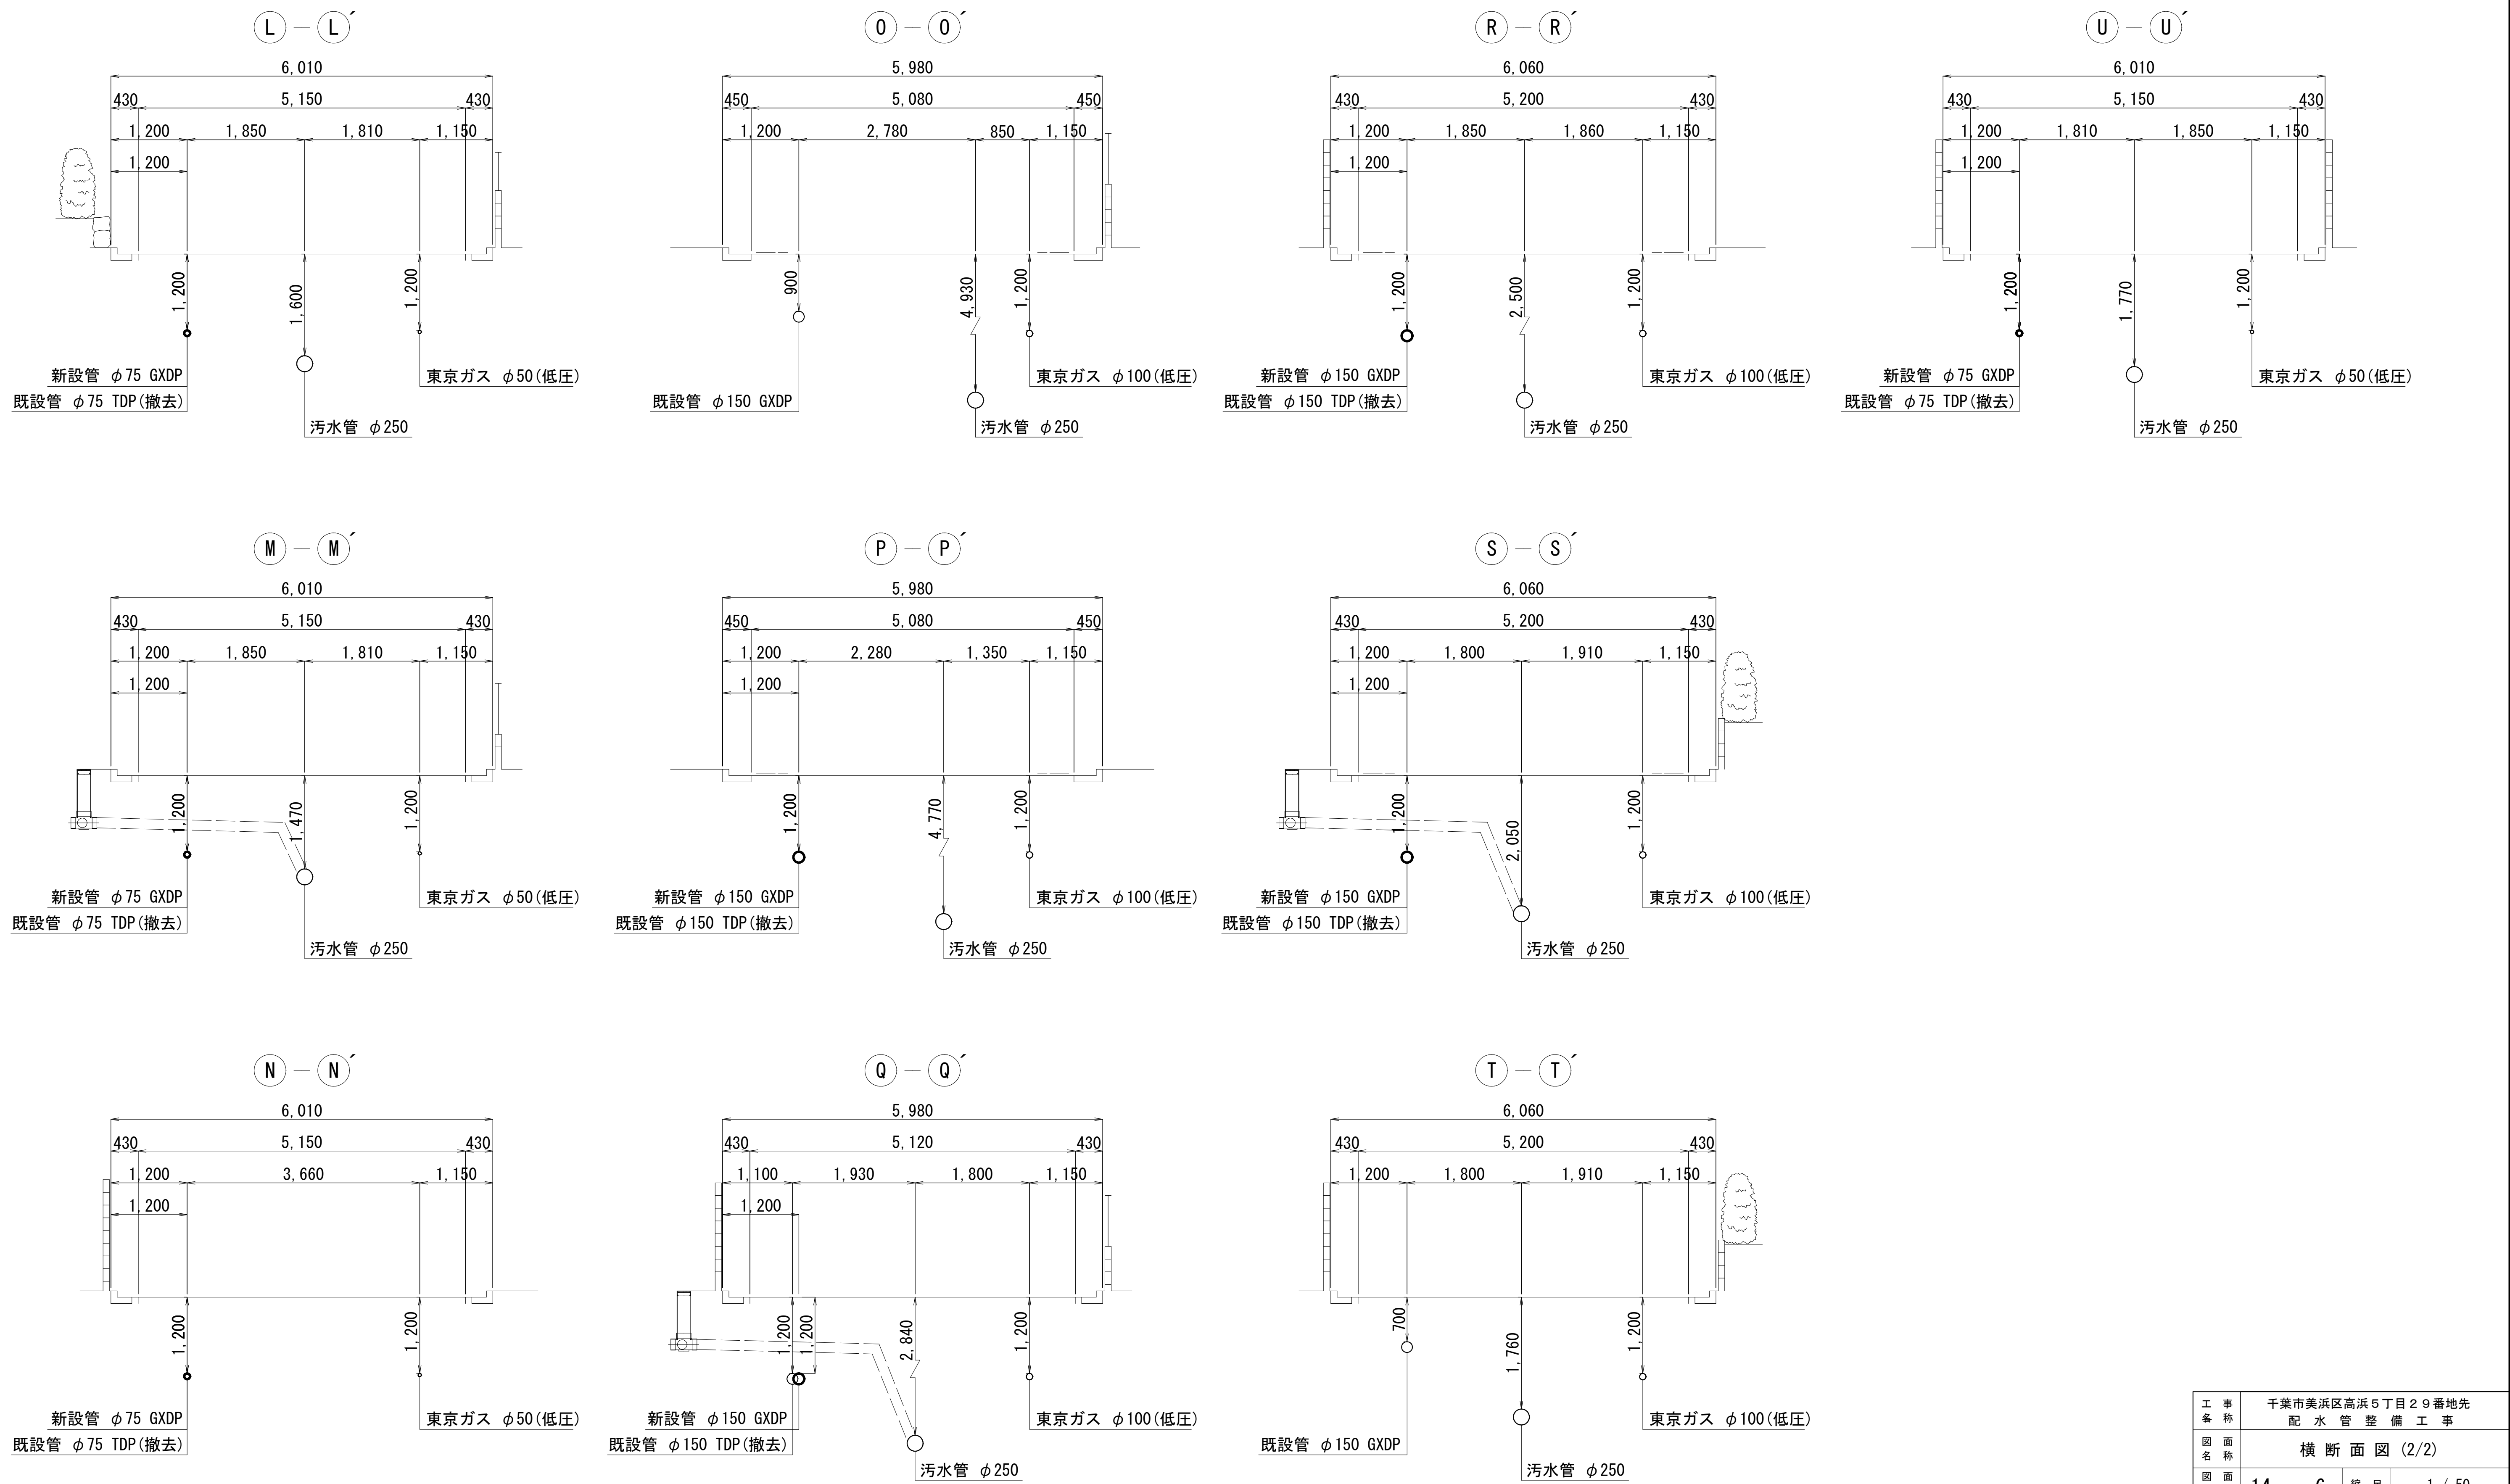


工 事 名 称	千葉県美浜区高浜5丁目29番地先配水管整備工事				
図 面 名 称	横 断 面 図 (2/2)				
図 面 枚 数	14 葉 中 6		縮 尺	1 / 50	
完 成 年 月 日			工事番号	水千8・9第20号	
区 画 記 号	H - 14		千葉県企業局		
整理番号			施工業者		
所 長	次 長	課 長	設 計	製 図	
所 長	次 長	課 長	監 督	製 図	

路面復旧図 S=1/20


A 復 旧

(7) - 1市道普通舗装 W=5.5m以上~8.0m)
(現況優先)

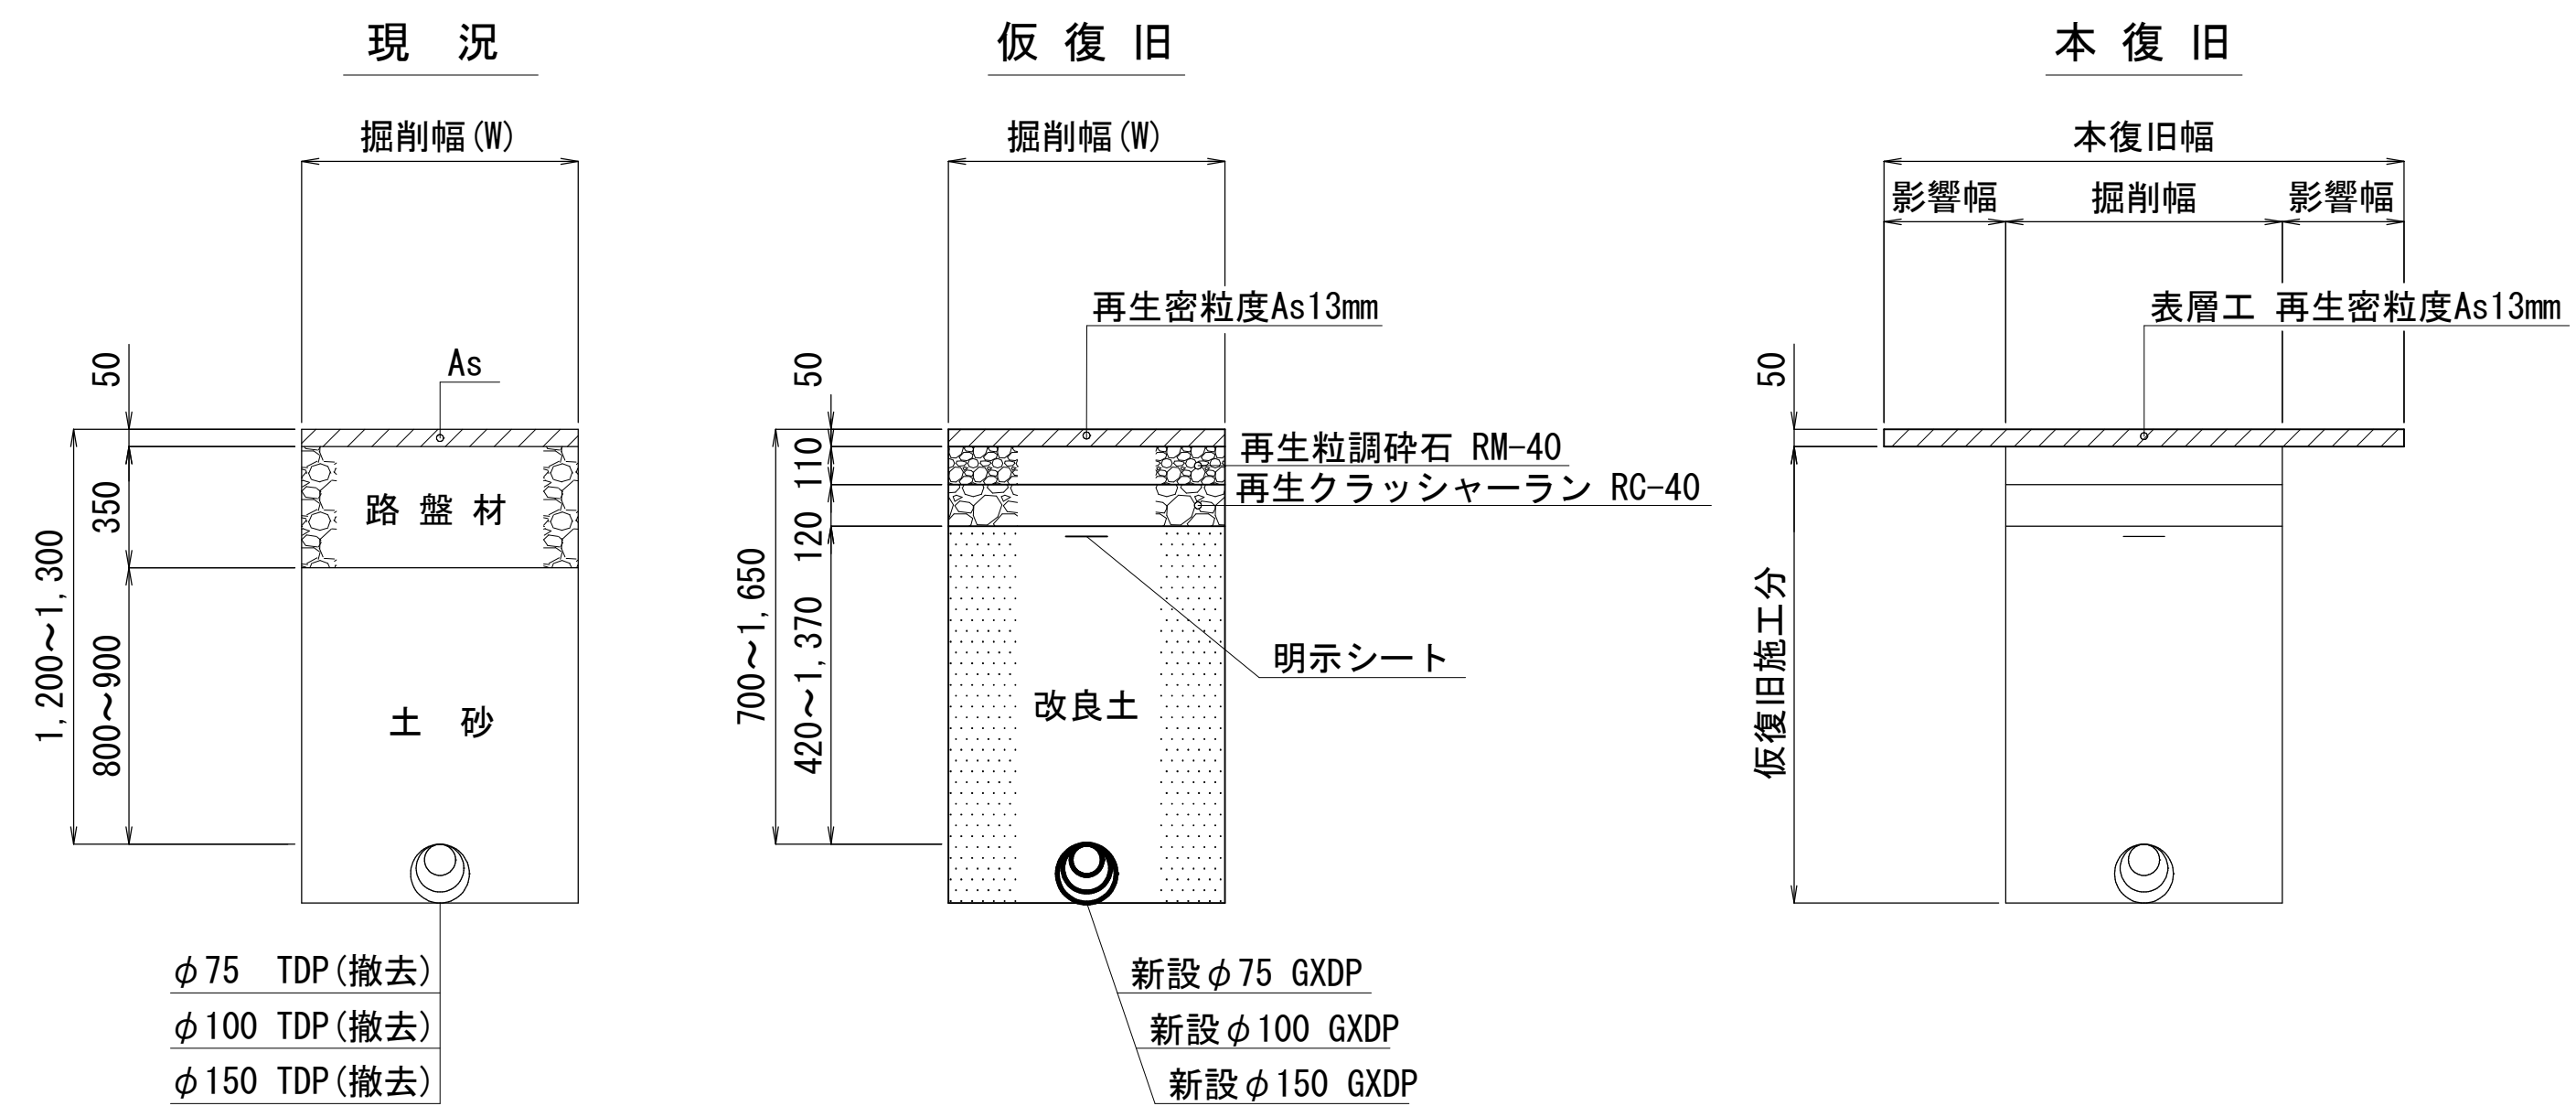


工 事 名 称	千葉市美浜区浜浜5丁目29番地先 配水管整備工事				
図 面 名 称	路面復旧図				
図 面 数	14	葉	7	縮 尺	1 / 20
完 成	年	月	日	工事番号	水千8・9第20号
区 画 号	H - 14		千葉県企業局		
整理番号			施工業者		
所長	次長	課長	設計	製図	
所長	次長	課長	監督	製図	




配管参考図(1/3) S=NONE

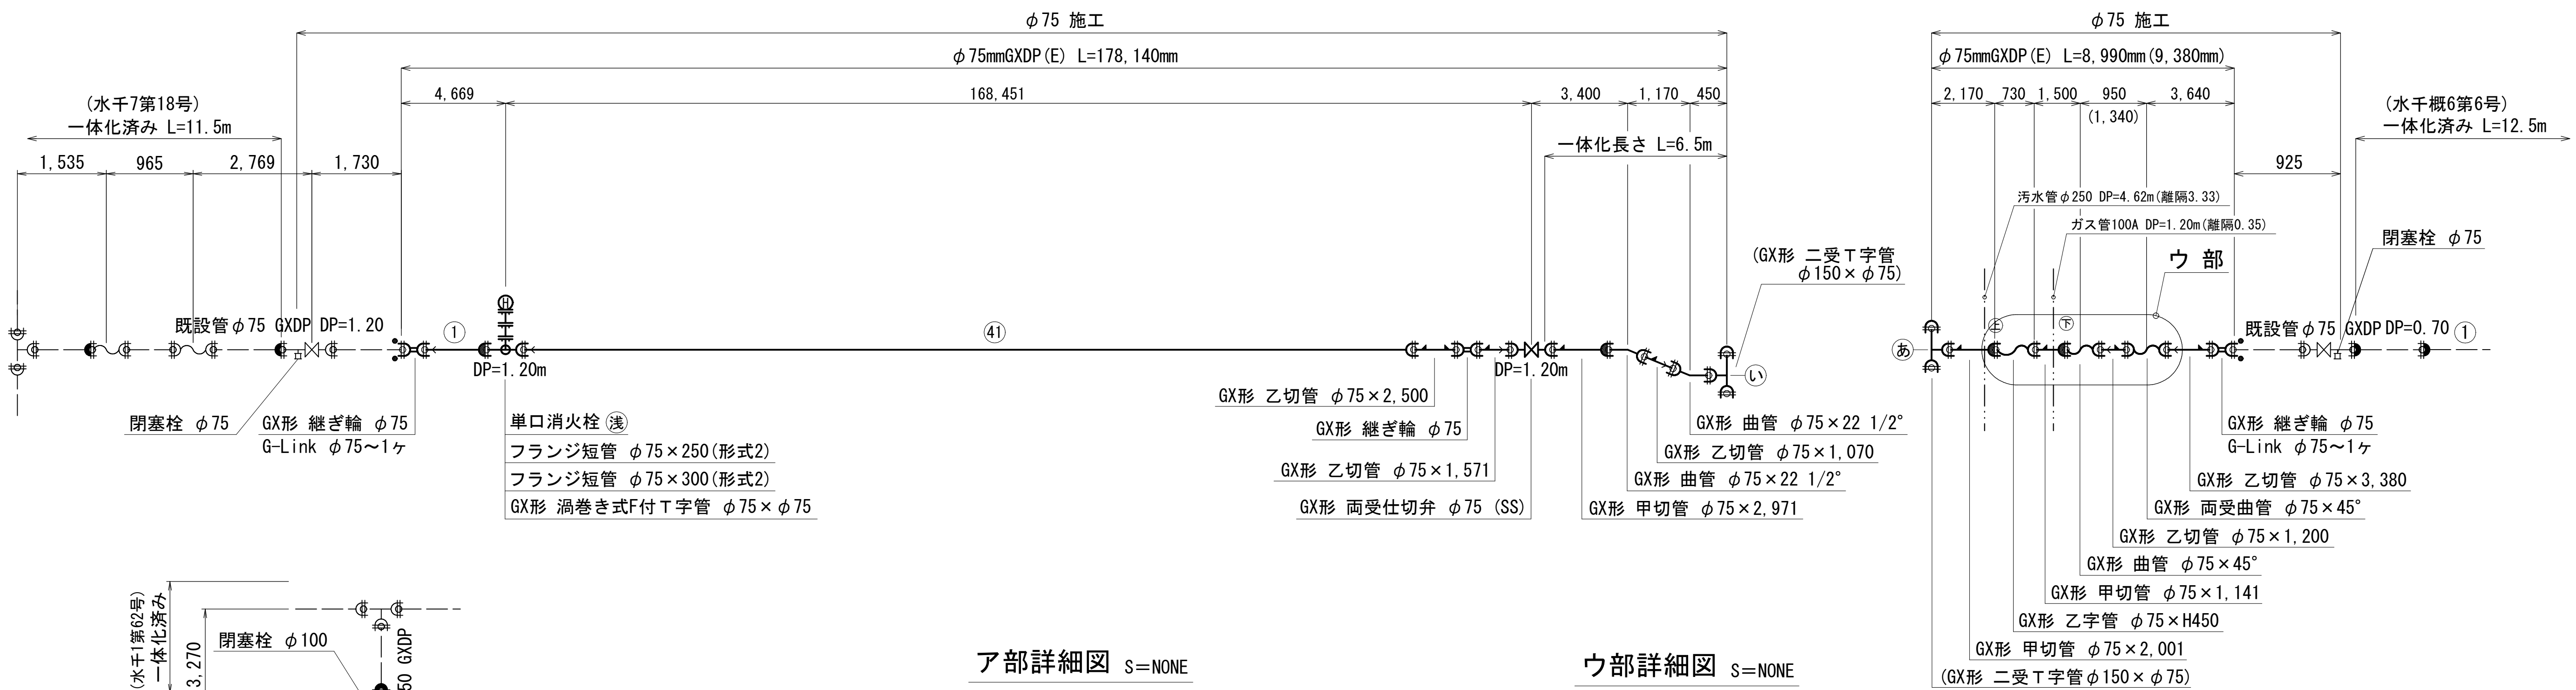


ア部詳細図 S=NONE

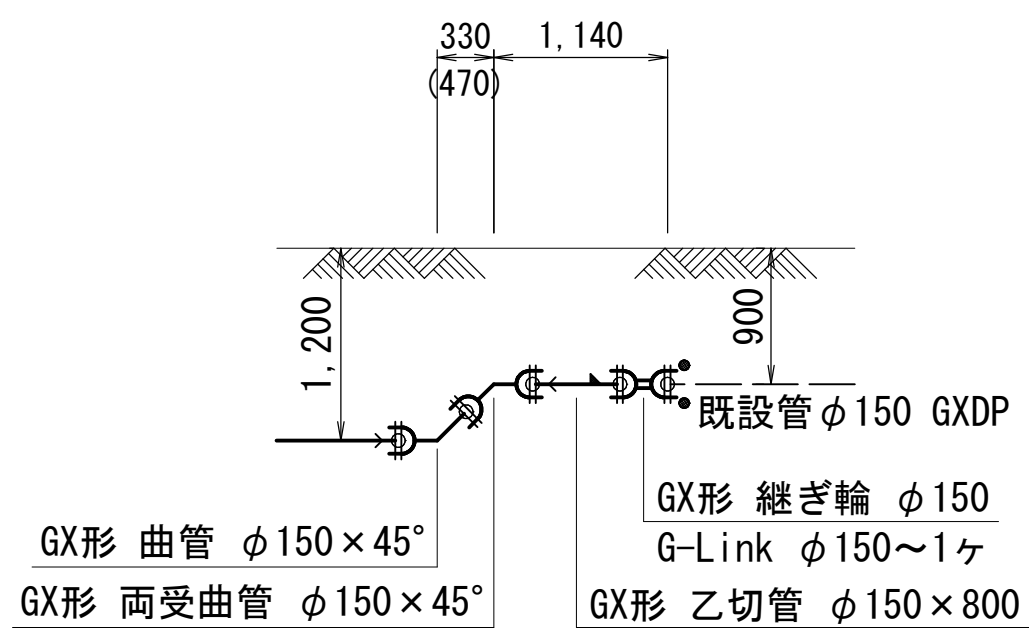

ウ部詳細図 S=NONE

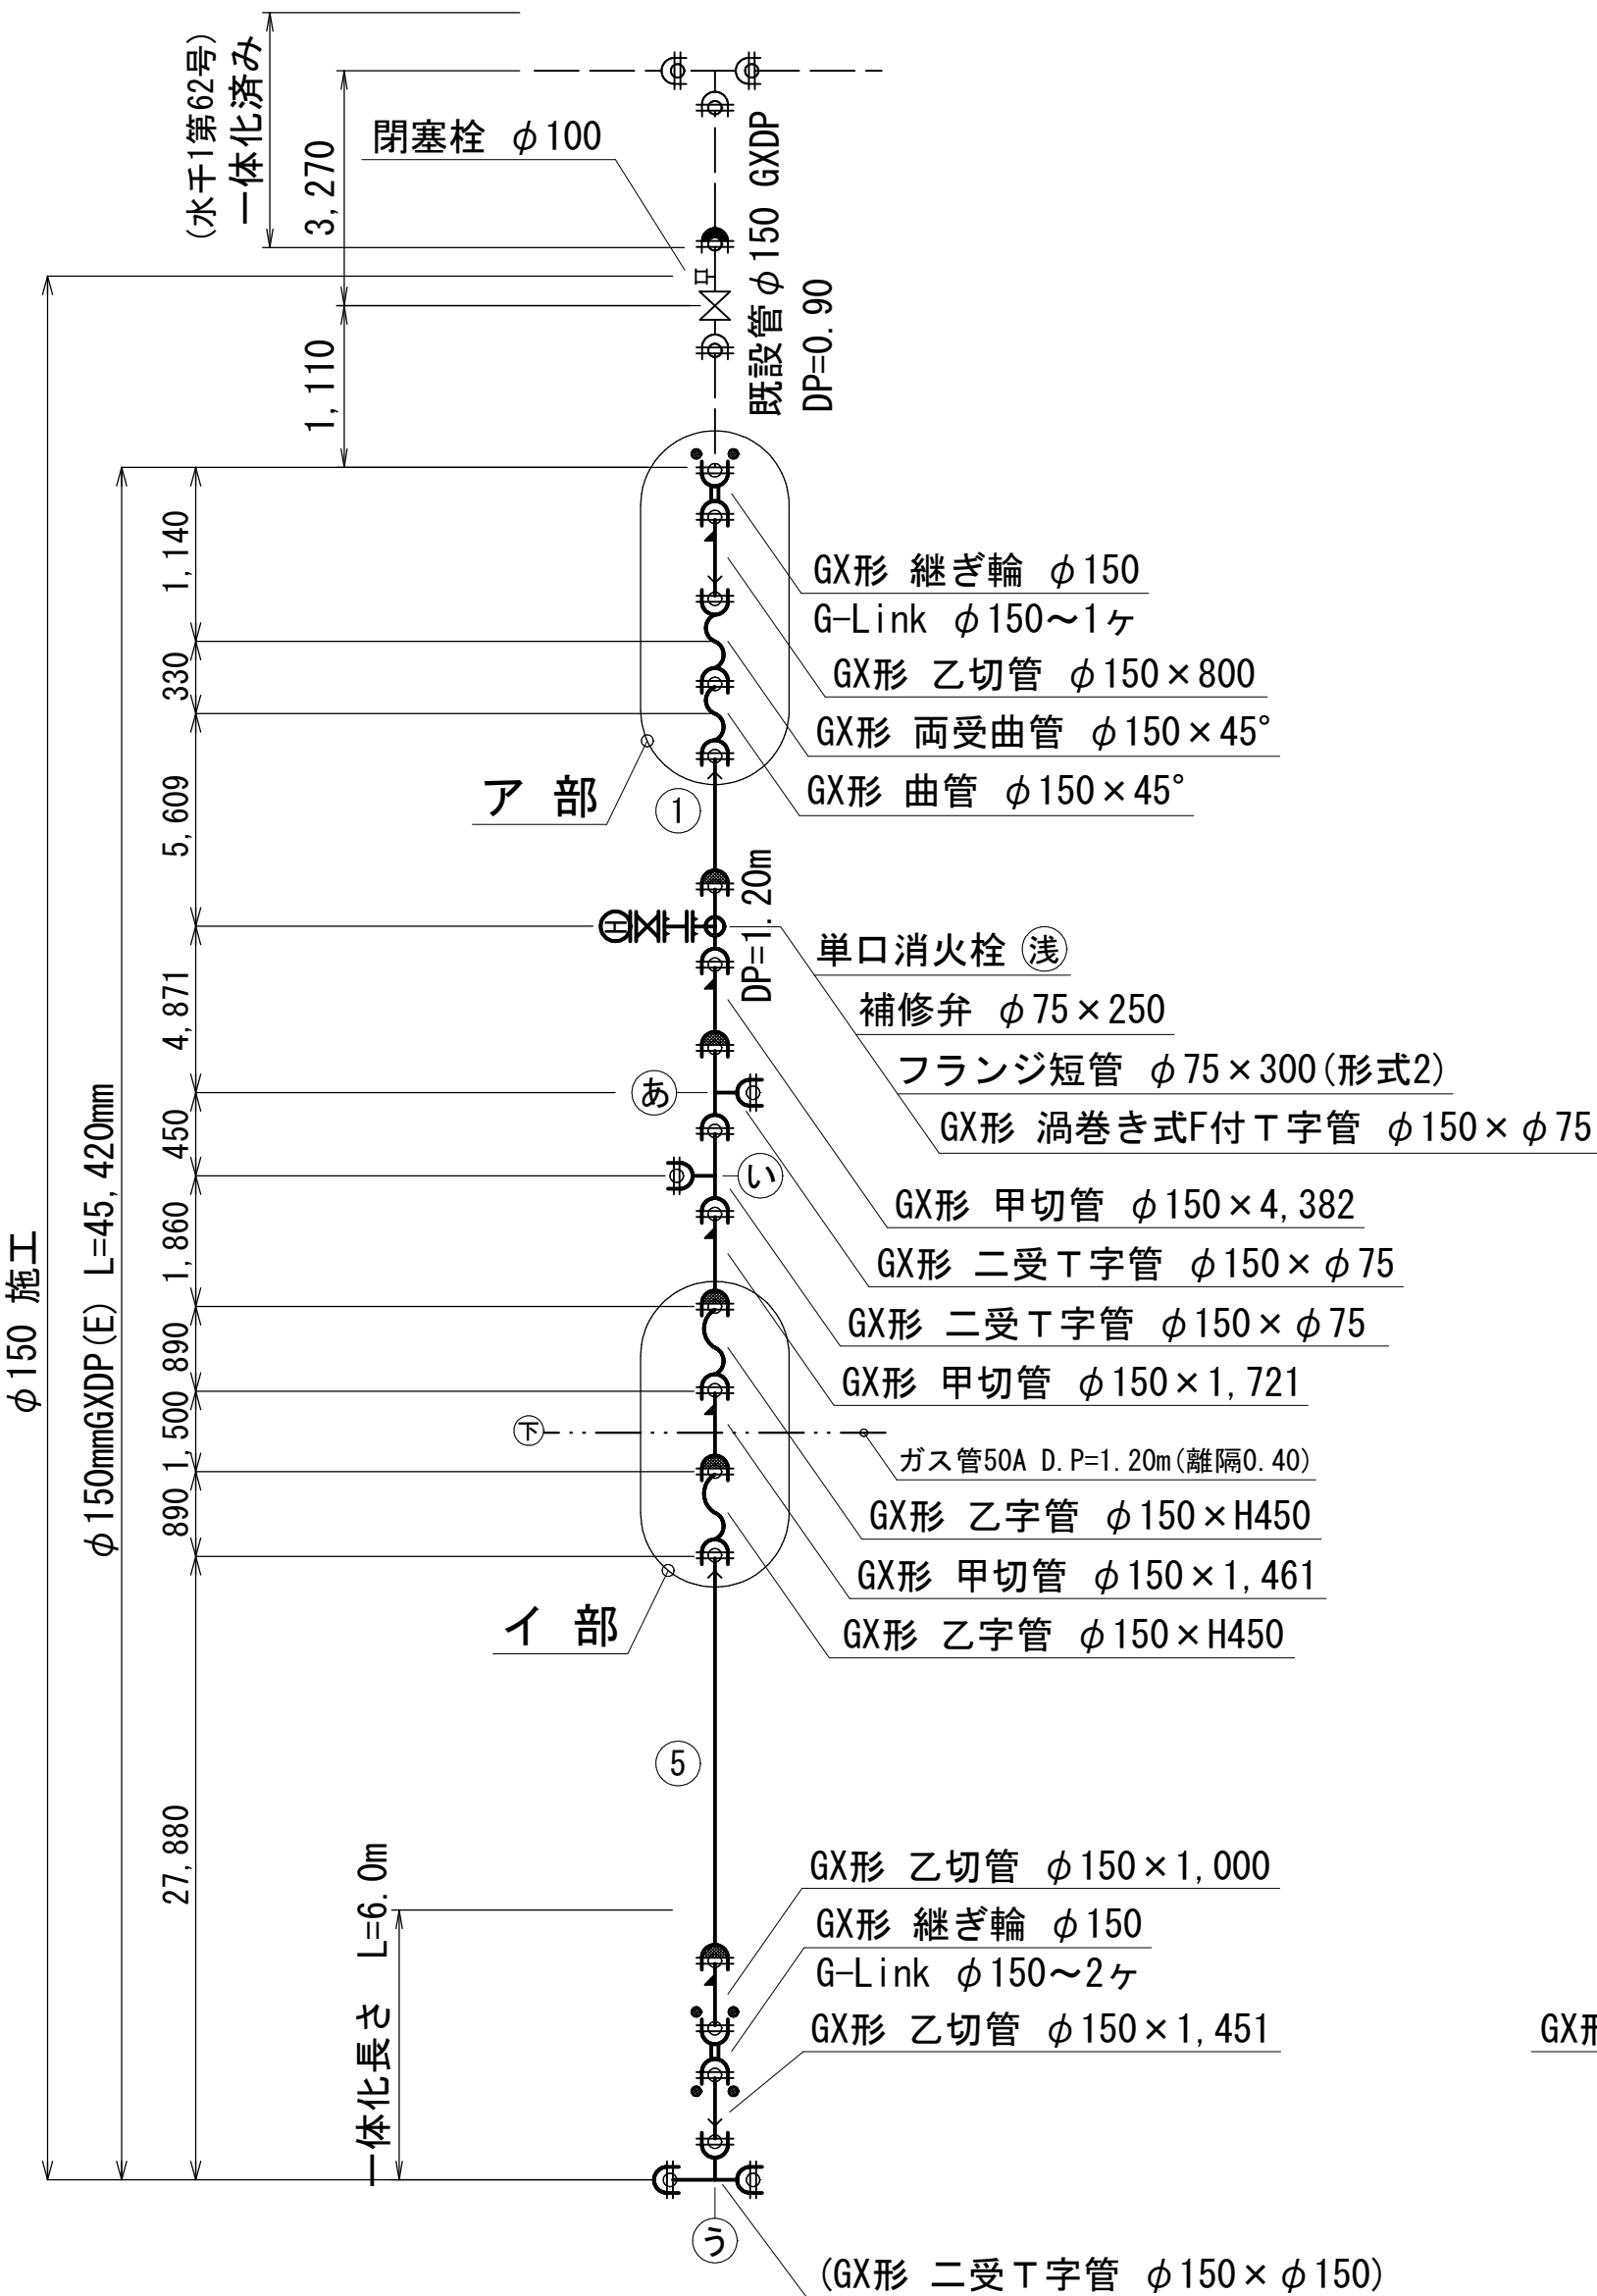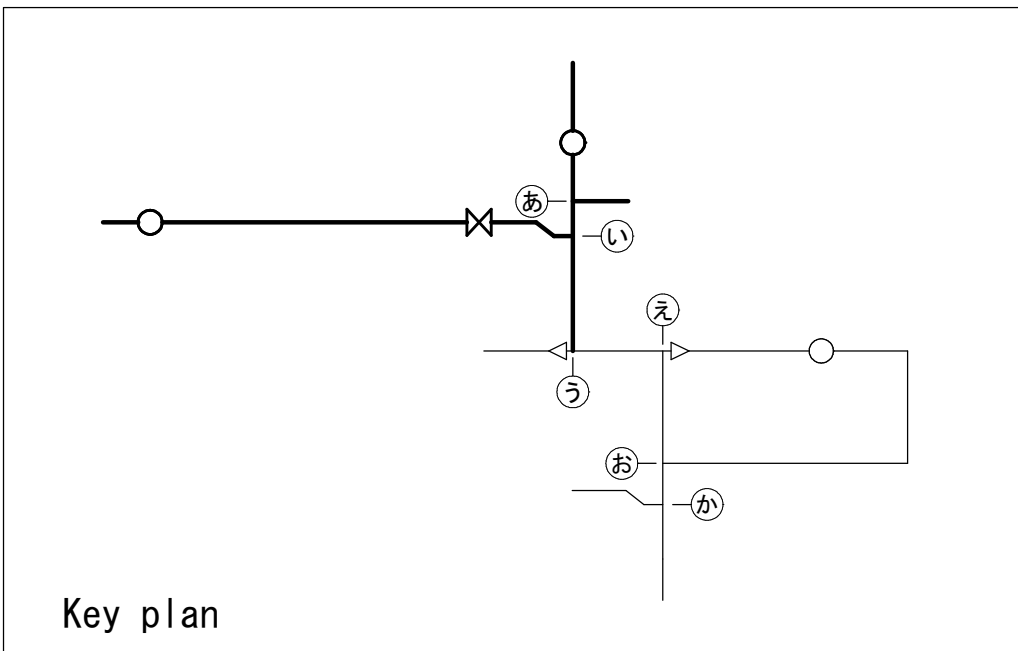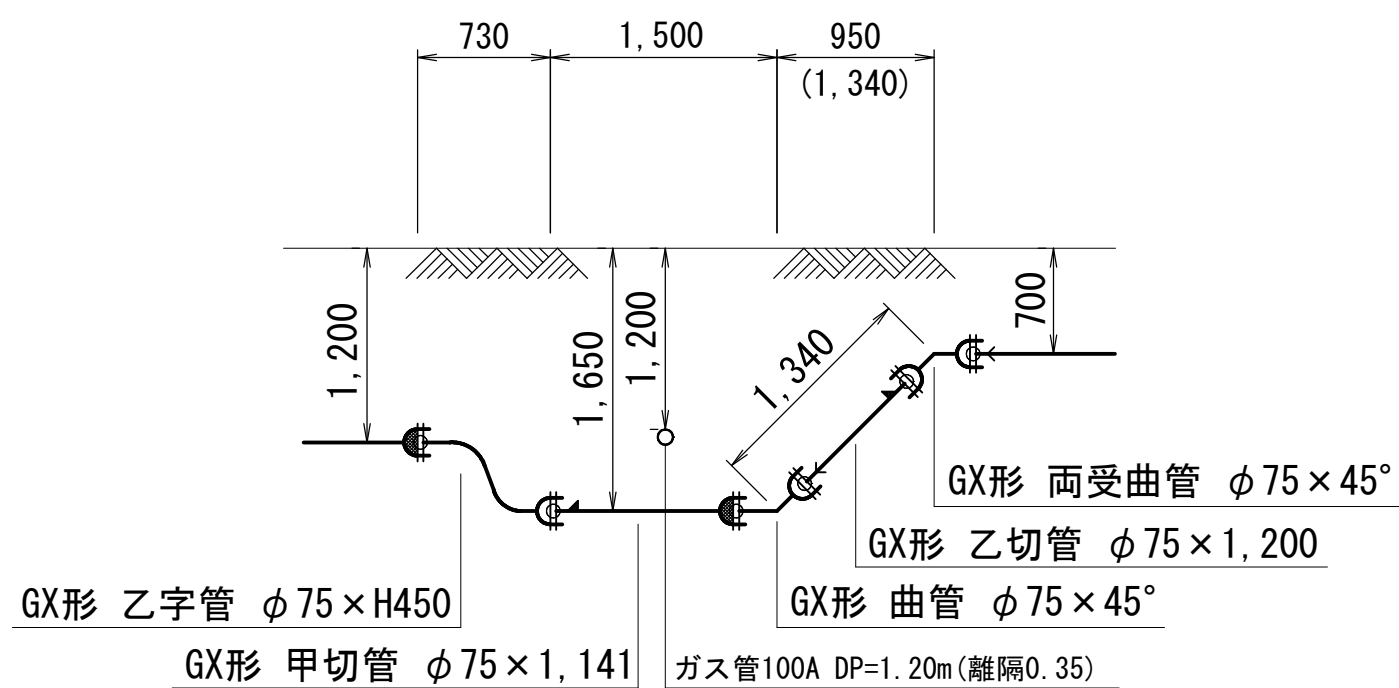

イ部詳細図 S=NONE

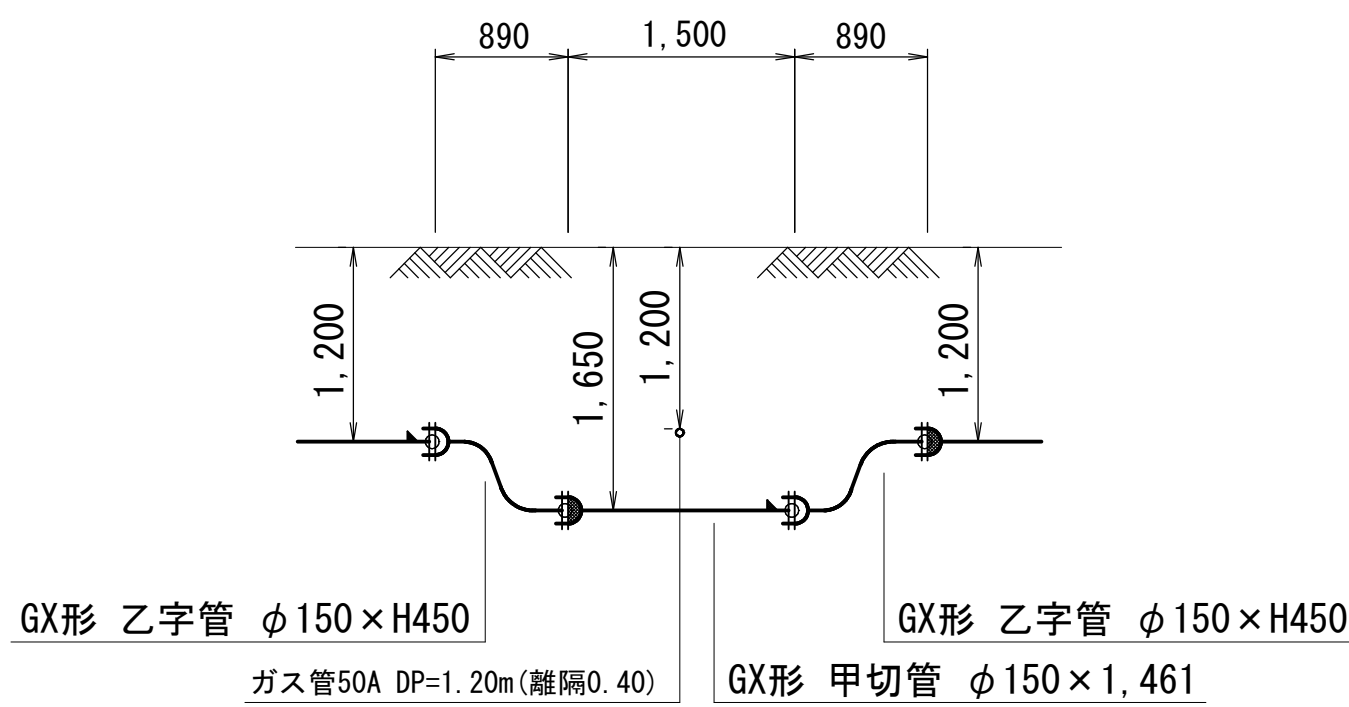


凡 例 (G×形)		
	GX形 鋳鉄管	ライナー使用による伸び代
	ライナー使用箇所	φ75 - 29mm
	排口リング加工	φ150 - 39mm
	製作時排口加工済	継ぎ輪挿し口間の寸法
	G-Link	φ75 - 190mm
		φ150 - 240mm

拘 束 長 (土被り0.7以上)			
曲管 45° 以下 (DP=0.6m以上)	φ75~200	1.0m	
栓・仕切弁 (DP=1.20m)	φ150	11.5m	
栓・仕切弁 (DP=1.20m)	φ75	6.5m	
T字部 (DP=1.20m)	φ150	6.0m	
最小切管	甲切管	乙切管	
φ75	700mm	770mm	
φ150	740mm	770mm	


工 事 名 称	千葉県美浜区高浜5丁目2番地先配水管整備工事				
図 面 名 称	配 管 参 考 図 (1/3)				
図 面 枚 数	14 葉 中 8		縮 尺	NONE	
完 成 年 月 日			工事番号	水千8・9第20号	
区 画 記 号	H - 14		千葉県企業局		
整理番号	施工業者				
所 長	次 長	課 長	設 計	製 図	
所 長	次 長	課 長	監 督	製 図	

配管参考図(2/3) S=NONE

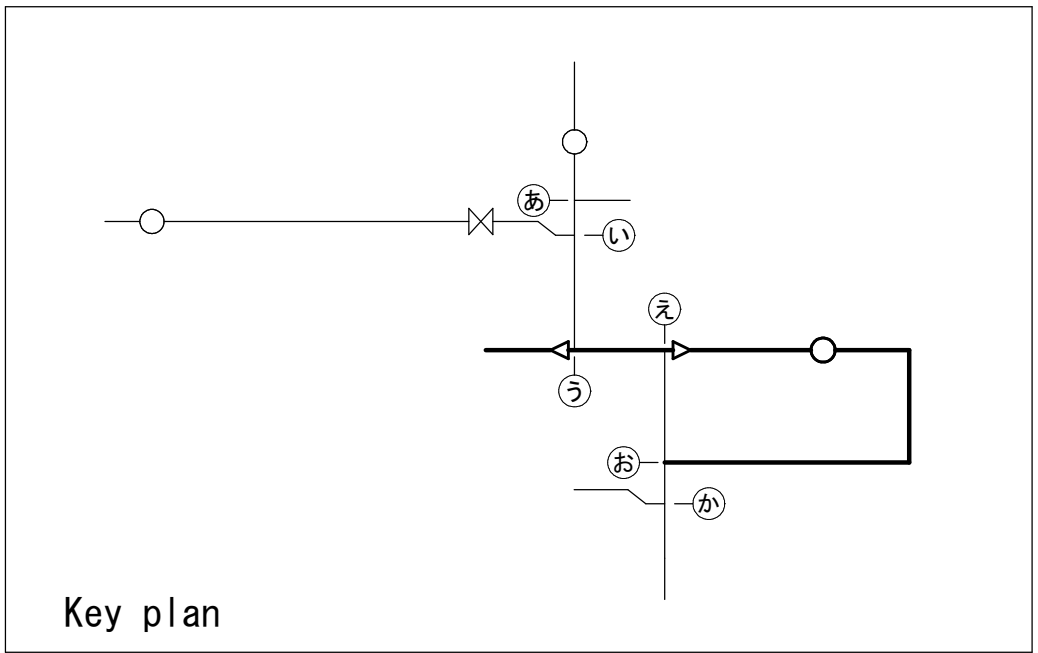


拘束長（土被り0.7以上）		
曲管 45° 以下（DP=0.6m以上）	φ75~200	1.0m
曲管 45° を超え90° 以下（DP=0.6m以上）	φ75	4.0m
栓・柱切管（DP=1.20m）	φ150	11.5m
栓・柱切管（DP=1.20m）	φ75	6.5m
片落管（DP=1.20m）	φ150×φ100	6.0m
最小切管	甲切管	乙切管
φ75	700mm	770mm
φ100	720mm	770mm
φ150	740mm	770mm


工部詳細図 S=NON

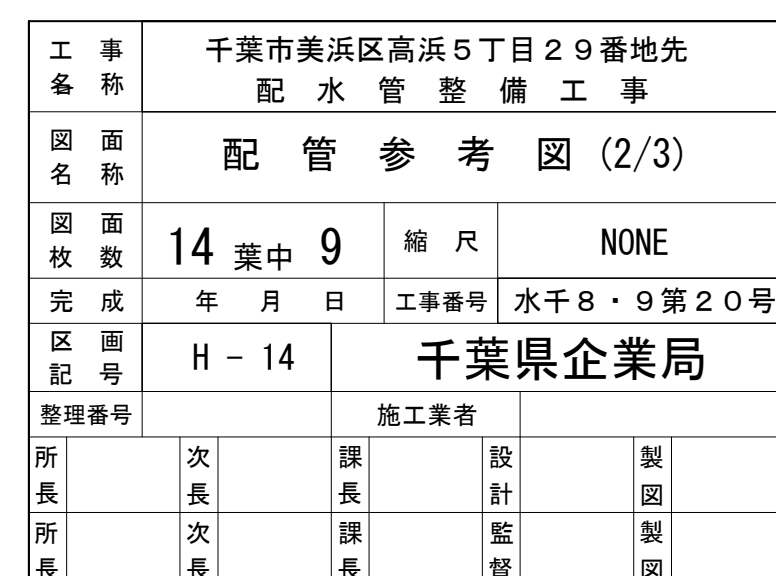


配管参考図(3/3) S=NONE

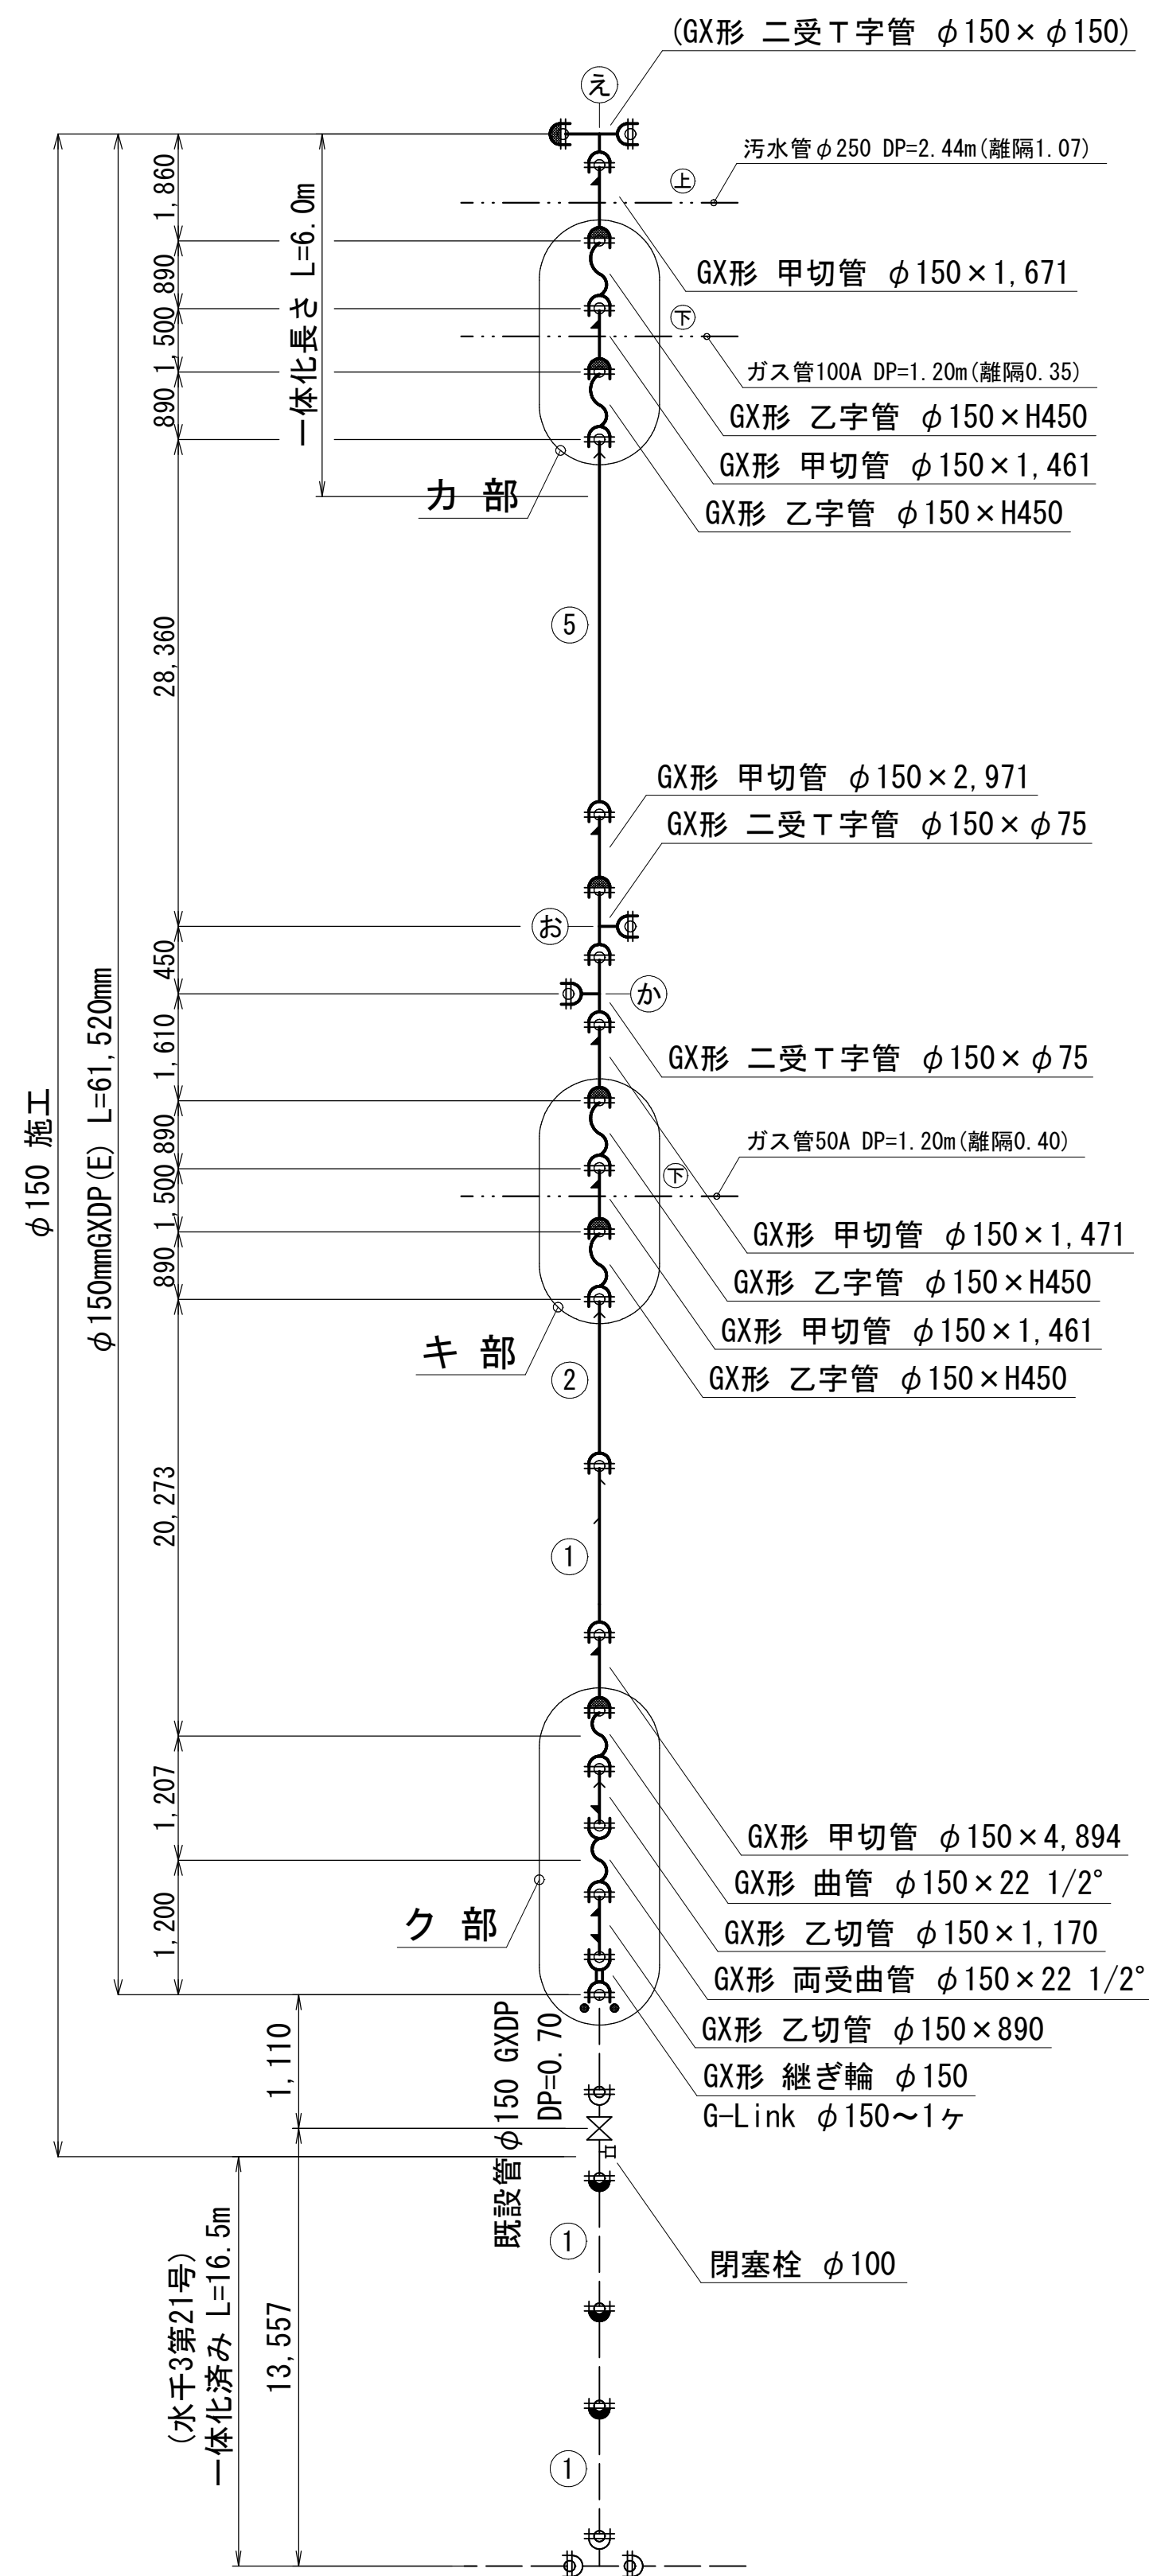




力部詳細図 S=NONE

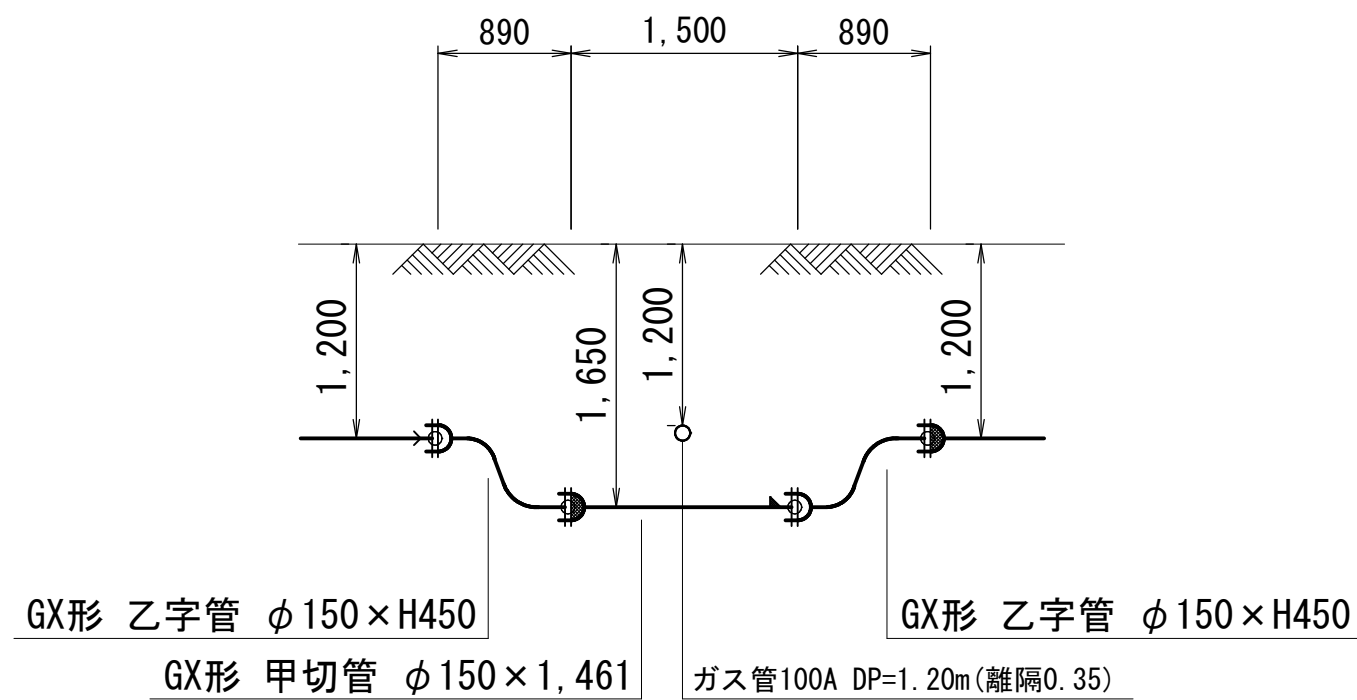

キ部詳細図 S=NONE

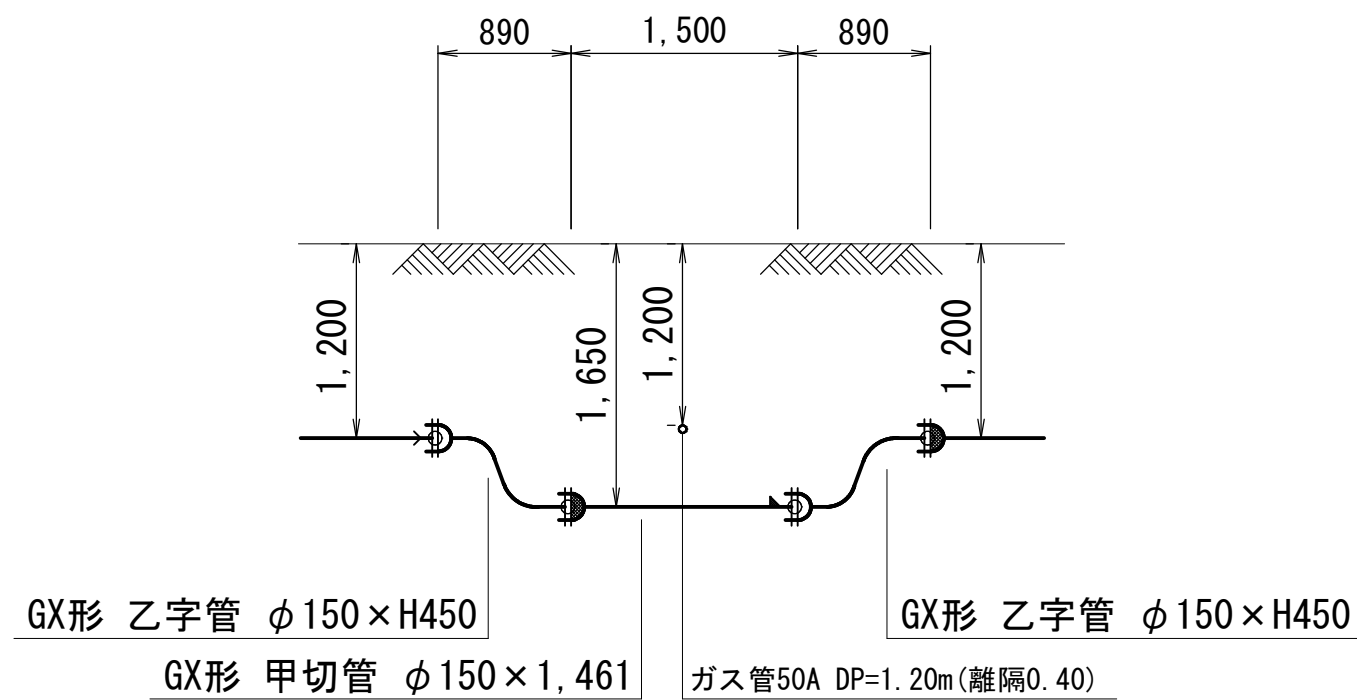

ク部詳細図 S=NONE

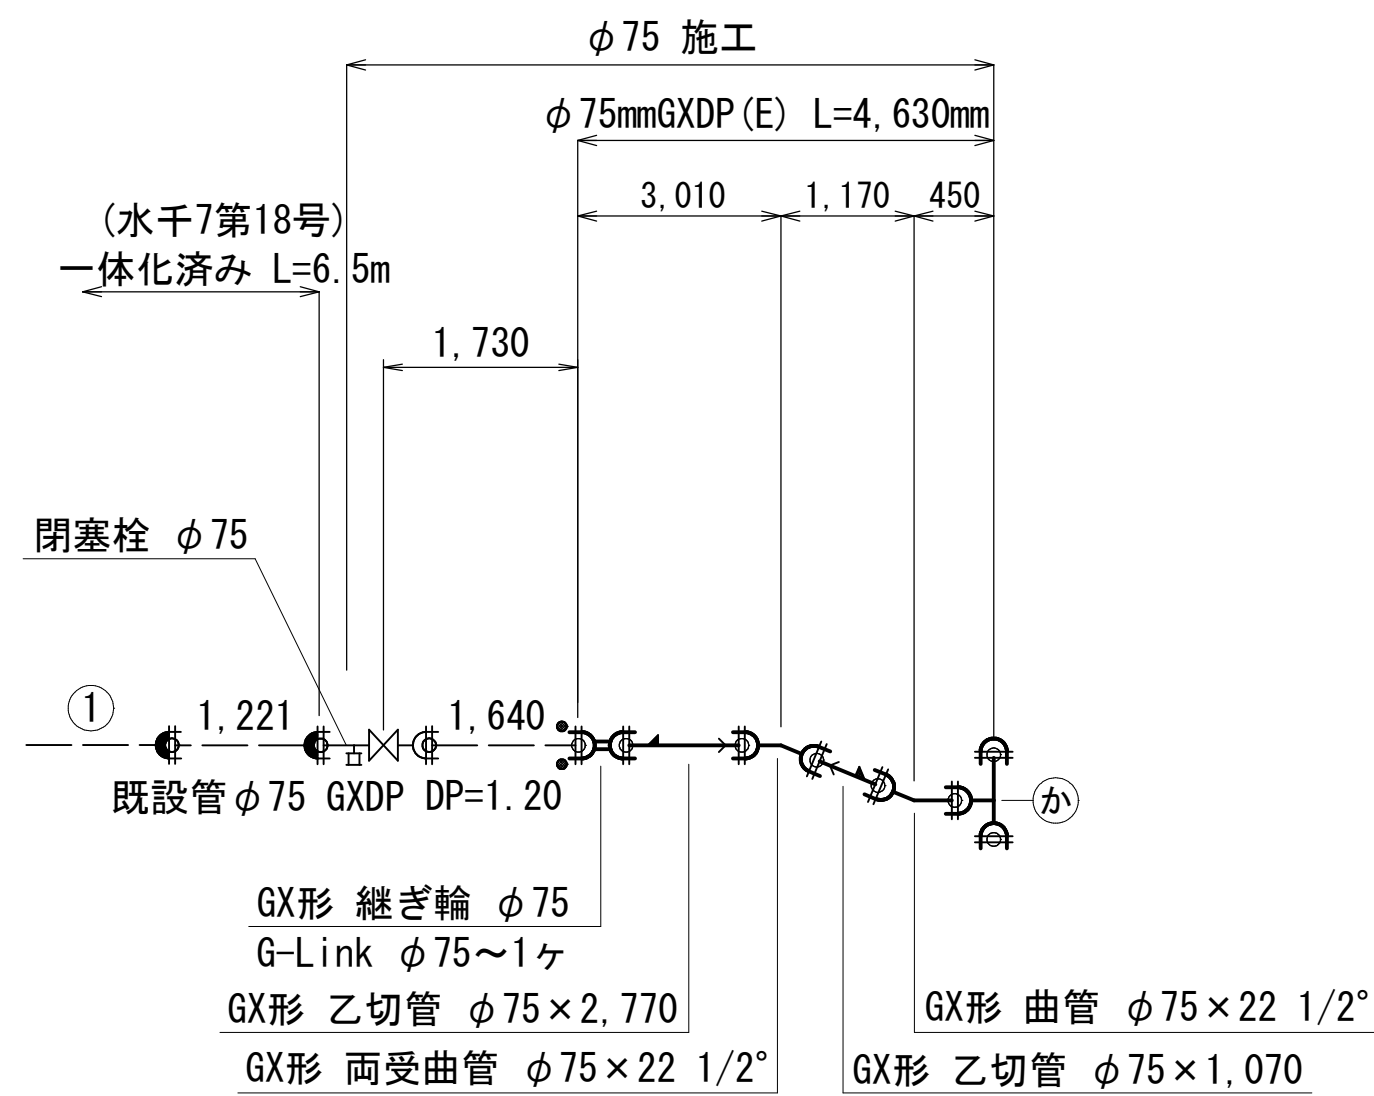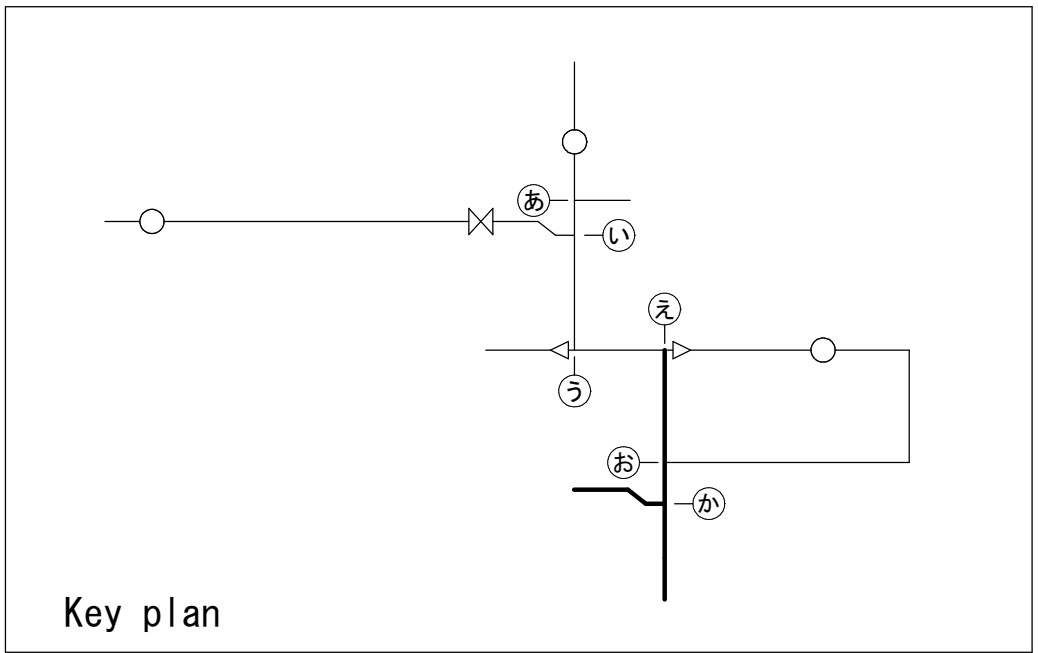
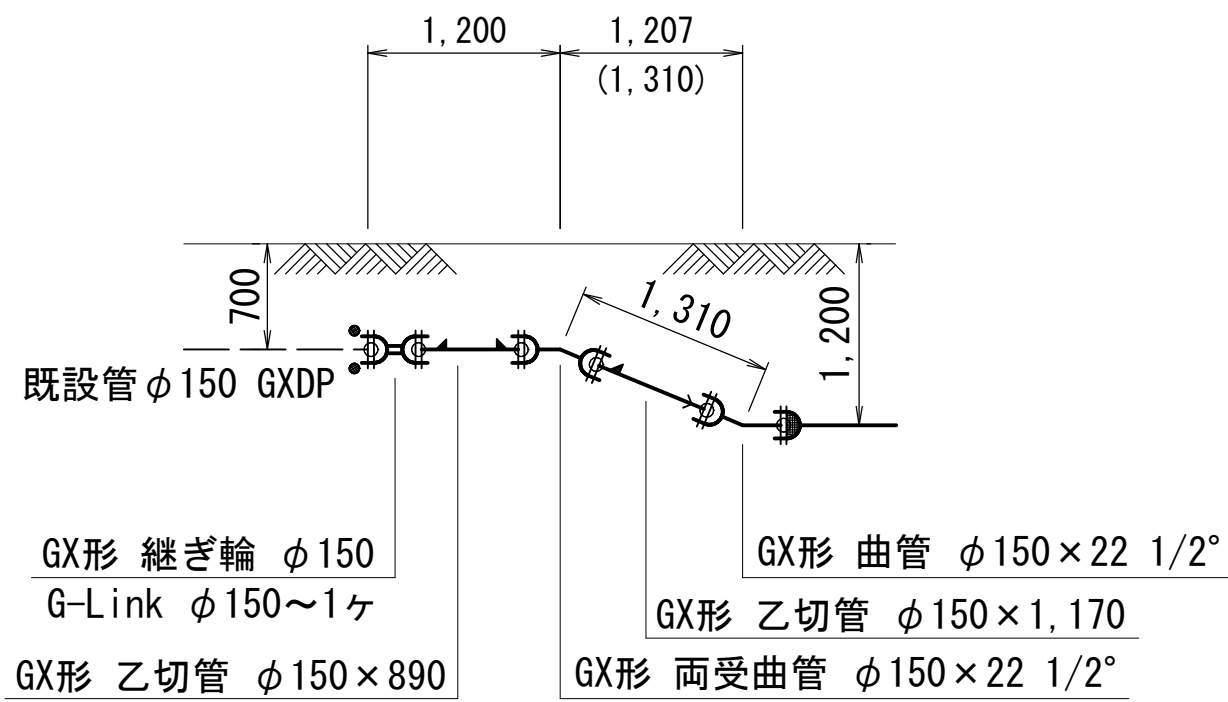


凡 例 (G×形)		
	GX形 鋳鉄管	ライナー使用による伸び代 φ75 - 29mm φ150 - 39mm
	ライナー使用箇所	
	挿口リング加工	
	制作時挿口加工済	継ぎ輪挿し口間の寸法 φ75 - 190mm φ150 - 240mm
	G-Link	

拘 束 長 (土被り0.7以上)		
曲管 45° 以下 (DP=0.6m以上)	φ75~200	1.0m
栓・仕切弁 (DP=1.20m)	φ150	11.5m
栓・仕切弁 (DP=1.20m)	φ75	6.5m
T字部 (DP=1.20m)	φ150	6.0m
最小切管	甲切管	乙切管
φ75	700mm	770mm
φ150	740mm	770mm

工 事 名 称	千葉県美浜区高浜5丁目2番地先配水管整備工事				
図 面 名 称	配 管 参 考 図 (3/3)				
図 面 枚 数	14 葉 中 10		縮 尺	NONE	
完 成 日	年 月 日		工事番号	水千8・9第20号	
区 画 記 号	H - 14		千葉県企業局		
整理番号			施工業者		
所 長	次 長	課 長	設 計	製 図	
所 長	次 長	課 長	監 督	製 図	

給水切替平面図 s=1/500

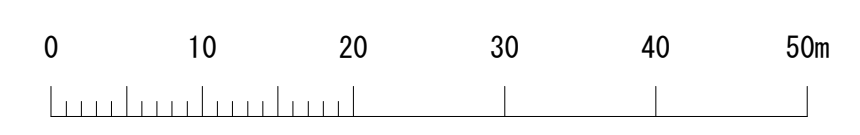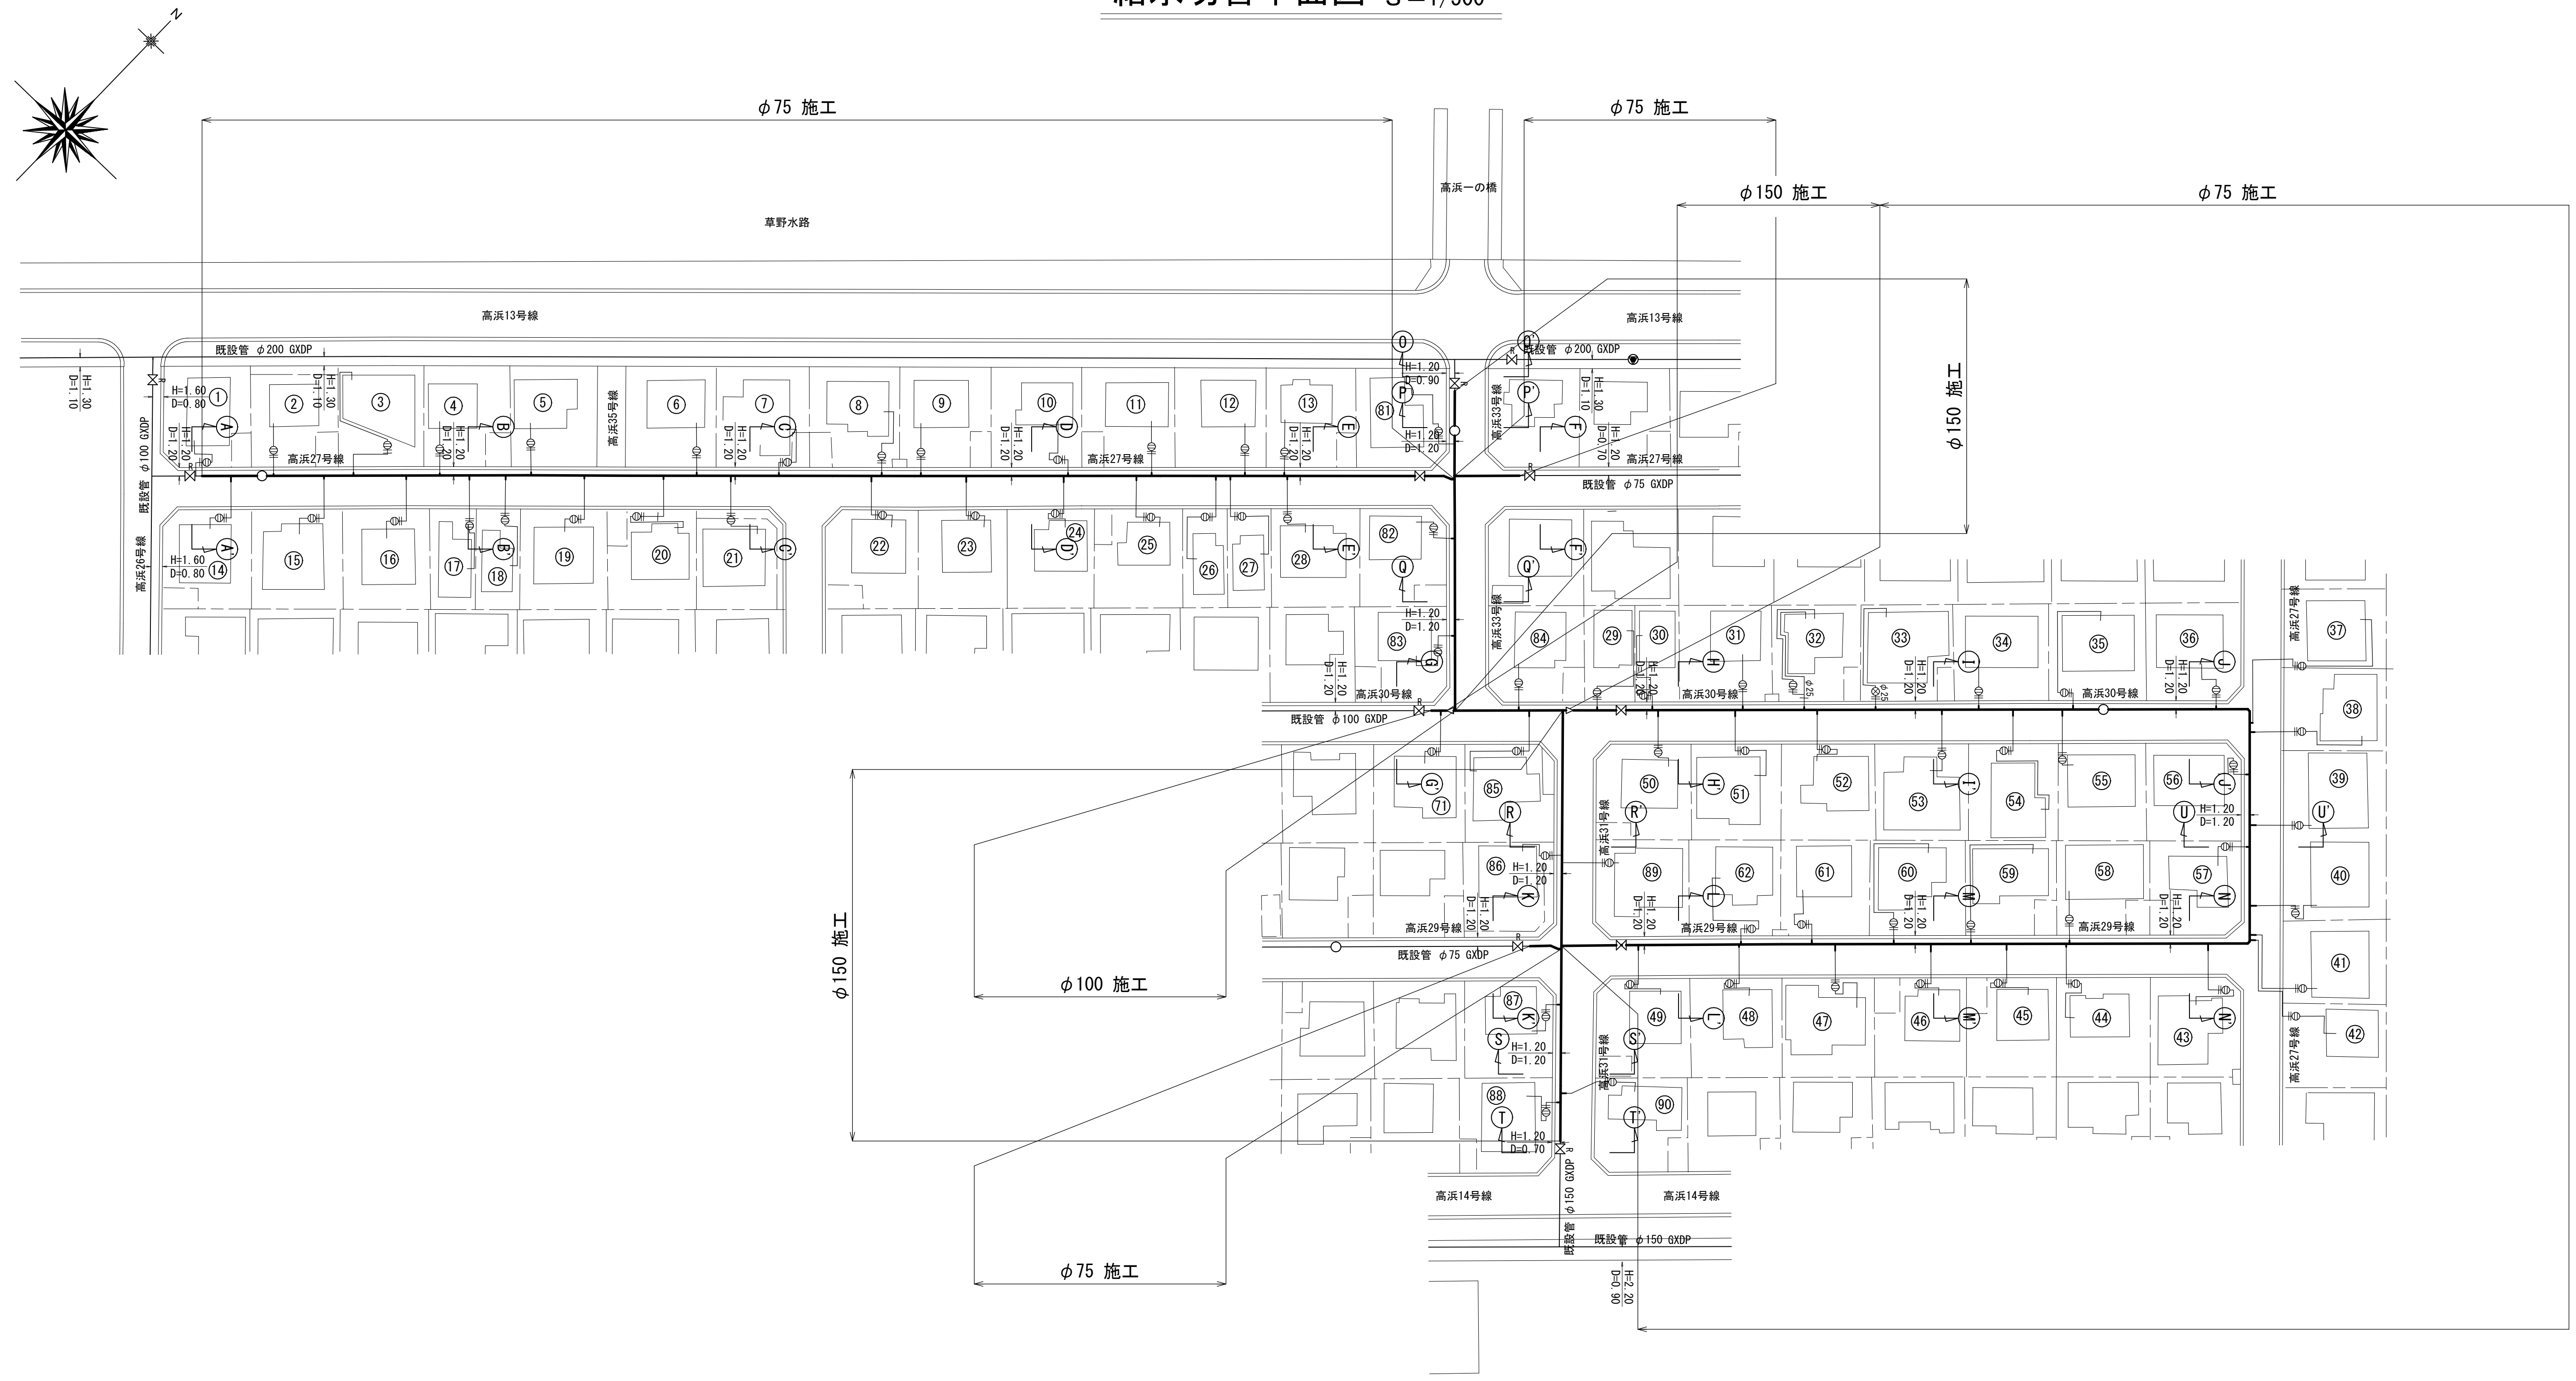

工 事 名 称	千葉県美浜区高浜5丁目29番地先 配 水 管 整 備 工 事				
図 面 名 称	給 水 切 替 平 面 図				
図 面 数	14 葉 中 11		縮 尺	1 / 500	
完 成	年 月 日		工事番号	水千8・9第20号	
区 画 記 号	H - 14		千葉県企業局		
整理番号	施工業者				
所 長	次 長	課 長	設 計	製 図	
所 長	次 長	課 長	監 督	製 図	

給水切替一覽表(1/3)

[illegible]

工 事 名 稱	千葉市美浜区高浜 5 丁目 2 9 番地先配水管整備工事				
固 名 面 称	給 水 切 替 一 覧 表 (1/3)				
固 収 面 数	14 葉中 12	縮 尺	NONE		
完 成 区 画 号	年 月 日	工事番号	水千 8・9 第 2 0 号		
区 画 号	H - 14		千葉県企業局		
整理番号			施工業者		
所 長	次 長	課 長	設 計	製 図	
所 長	次 長	課 長	監 督	製 図	

給水切替一覽表(2/3)

[illegible]

工 事 名 稱	千葉市美浜区高浜5丁目2番地先 配水管整備工事				
固 名 面 稱	給水切替一覽表(2/3)				
固 枚 面 數	14 葉中 13	縮 尺	NONE		
完 成 區 画 記	年 月 日	工事番号	水千8・9第2号		
區 画 記	H - 14	千葉県企業局			
整理番号		施工業者			
所長	次長	課長	設計	製図	
所長	次長	課長	監督	製図	

給水切替一覽表(3/3)

[illegible]

品 名	口 径	個 数
サドル分水栓 (CIP)	$\phi 75 \times \phi 25$	62 個
サドル分水栓 (CIP)	$\phi 100 \times \phi 25$	1 個
サドル分水栓 (CIP)	$\phi 150 \times \phi 25$	10 個

工 事 名 稱	千葉市美浜区高浜5丁目2番地先 配水管整備工事				
固 名 面 積	給水切替一覽表(3/3)				
固 材 面 積	14 葉中 14	縮 尺	NONE		
完 成 区 画 記	年 月 日	工事番号	水千8・9第20号		
区 画 記	H - 14	千葉県企業局			
整理番号		施工業者			
所長	次長	課長	設計	製図	
所長	次長	課長	監督	製図	

仮配管延長集計表 S=NONE

仮配管延長集計表

施 工	施工 形態	仮配管工	仮配管 口 径	延 長 (m)		掘 削 形 態	仮 設 仕切弁	仮 設 消火栓	連 絡 箇 所	舗 装 種 別	備 考
				敷 設	撤 去						
φ 75施工 L=429.00m	昼間	A	φ 75	429.00	429.00	機械	2	1	ア.イ.ウ	A	GX形更新連絡管連絡工 φ75×φ75 - 2 (A復旧) (DP=1.20) GX形更新連絡管連絡工 φ75×φ75 - 1 (A復旧) (DP=0.70) GX形更新連絡管分岐側筐設置工 - 3 (土工事なし) 単独栓設置工 φ75 GXDP - 2 (A復旧) (DP=1.20) 単独栓設置工 φ75 GXDP - 1 (A復旧) (DP=0.70)
φ 100施工 L=7.50m	昼間	A	φ 75	7.50	7.50	機械	—	—	エ	A	GX形更新連絡管連絡工 φ100×φ75 - 1 (A復旧) (DP=1.20) GX形更新連絡管分岐側筐設置工 - 1 (土工事なし) 単独栓設置工 φ100 GXDP - 1 (A復旧) (DP=1.20)
φ 150施工 L=130.00m	昼間	A	φ 100	130.00	130.00	機械	—	1	オ.カ	A	GX形更新連絡管連絡工 φ150×φ100 - 1 (A復旧) (DP=0.70) GX形更新連絡管連絡工 φ150×φ100 - 1 (A復旧) (DP=0.90) GX形更新連絡管分岐側筐設置工 - 2 (土工事なし) 単独栓設置工 φ150 GXDP - 1 (A復旧) (DP=0.70) 単独栓設置工 φ150 GXDP - 1 (A復旧) (DP=0.90)

※ 仮配管使用管種 : φ100以下SGP-VB又はSGP-PB φ150:SGP-VB ※ ストップバルブ及びドレーンは適宜設置すること。
※ 舗装切断工:全線両側切断とする。


仮配管連絡タイプ別集計表

施 工	箇所	タイプ	掘 削 形 態	管口径 (1)	管口径 (2)	仮配管口径
φ 75施工	ア	I	機械	φ 75GXDP	—	φ 75
	イ	I	機械	φ 75GXDP	—	φ 75
	ウ	I	機械	φ 75GXDP	—	φ 75
φ 100施工	エ	I	機械	φ 100GXDP	—	φ 75
φ 150施工	オ	I	機械	φ 150GXDP	—	φ 100
	カ	I	機械	φ 150GXDP	—	φ 100

仮配管施工図 (参考図)

工 事 名 称	千葉市美浜区高浜5丁目29番地先 配 水 管 整 備 工 事					
図 面 名 称	仮配管延長集計表 仮配管連絡タイプ別集計表					
図 面 枚 数	8 葉 中 1		縮 尺	NONE		
完 成 日 期	年 月 日		工事番号	水千8・9第20号		
区 画 記 号	H - 14		千葉県企業局			
整理番号	施工業者					
所長	次長	課長	設計		製図	
所長	次長	課長	監督		製図	


仮配管平面図 s=1/500

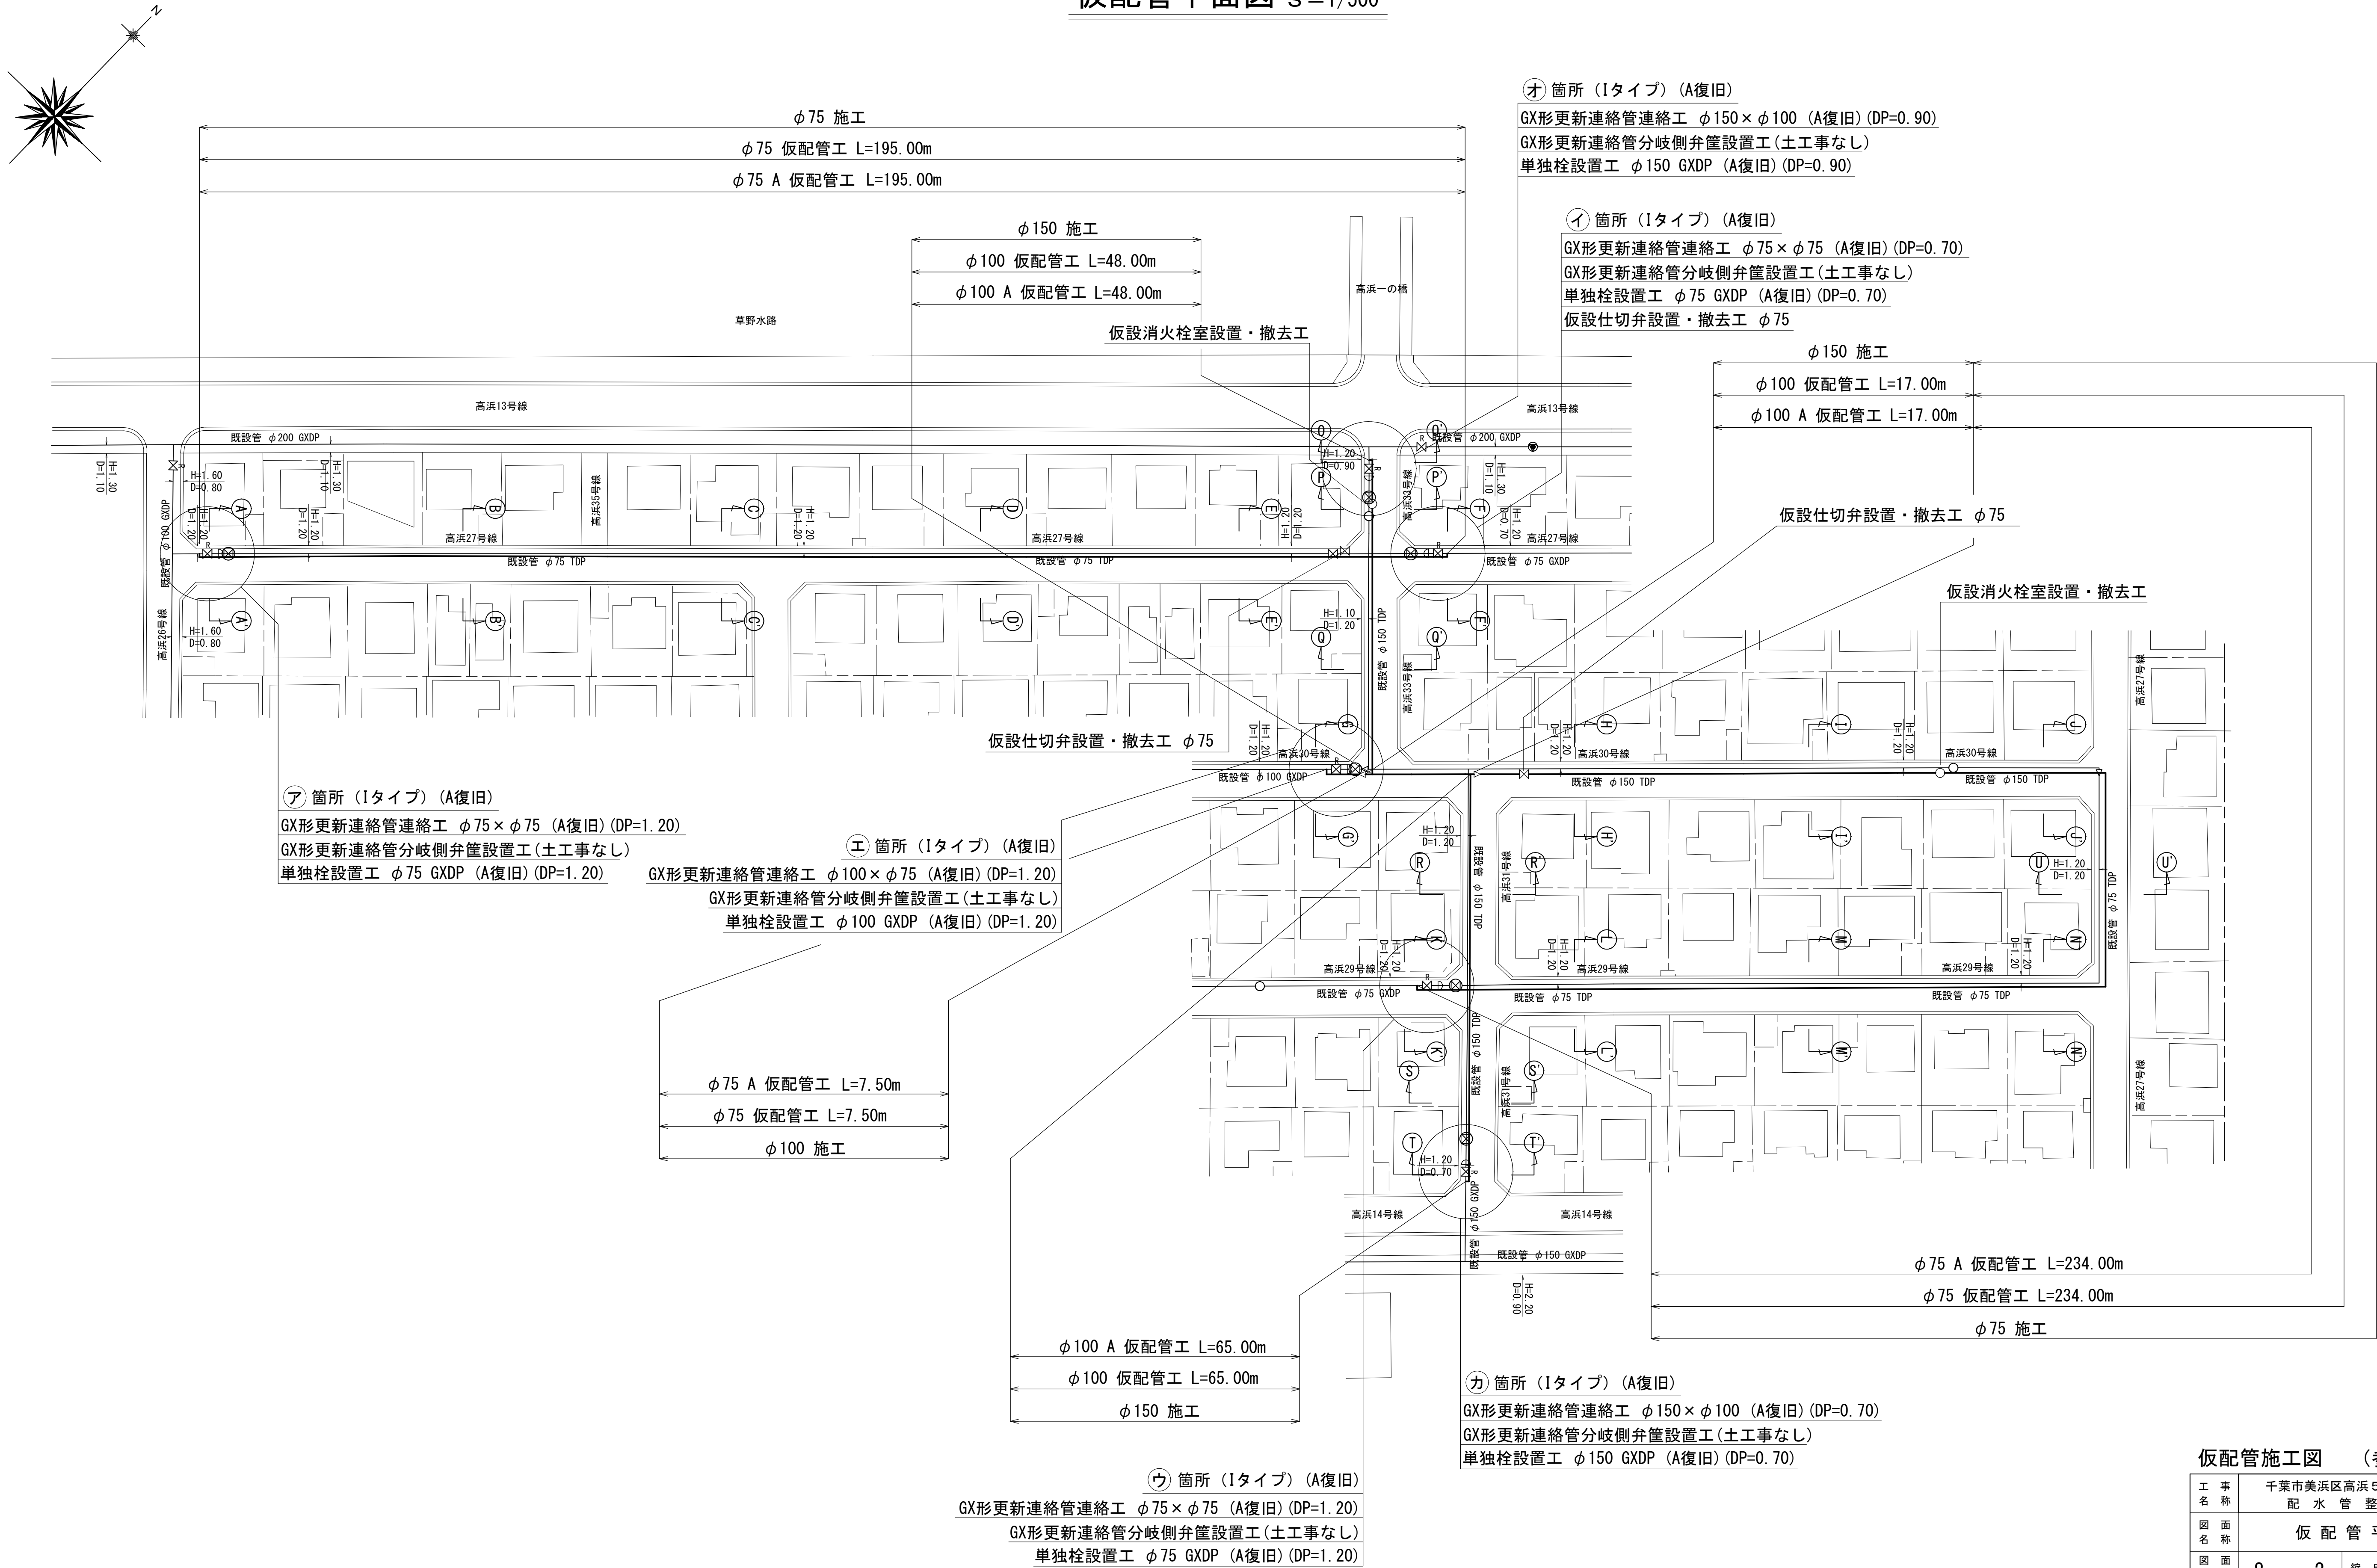

仮配管施工図 (参考図)

工 事 名 称	千葉県美浜区高浜5丁目29番地先 配 水 管 整 備 工 事				
図 名 称	仮 配 管 平 面 図				
図 面 数	8 葉 中 2		縮 尺	1 / 500	
完 成 年 月 日			工事番号	水千8・9第20号	
区 画 記 号	H - 14		千葉県企業局		
整理番号			施工業者		
所 長	次 長	課 長	設 計		製 図
所 長	次 長	課 長	監 督		製 図


仮配管横断面図(1/2) S=1/50

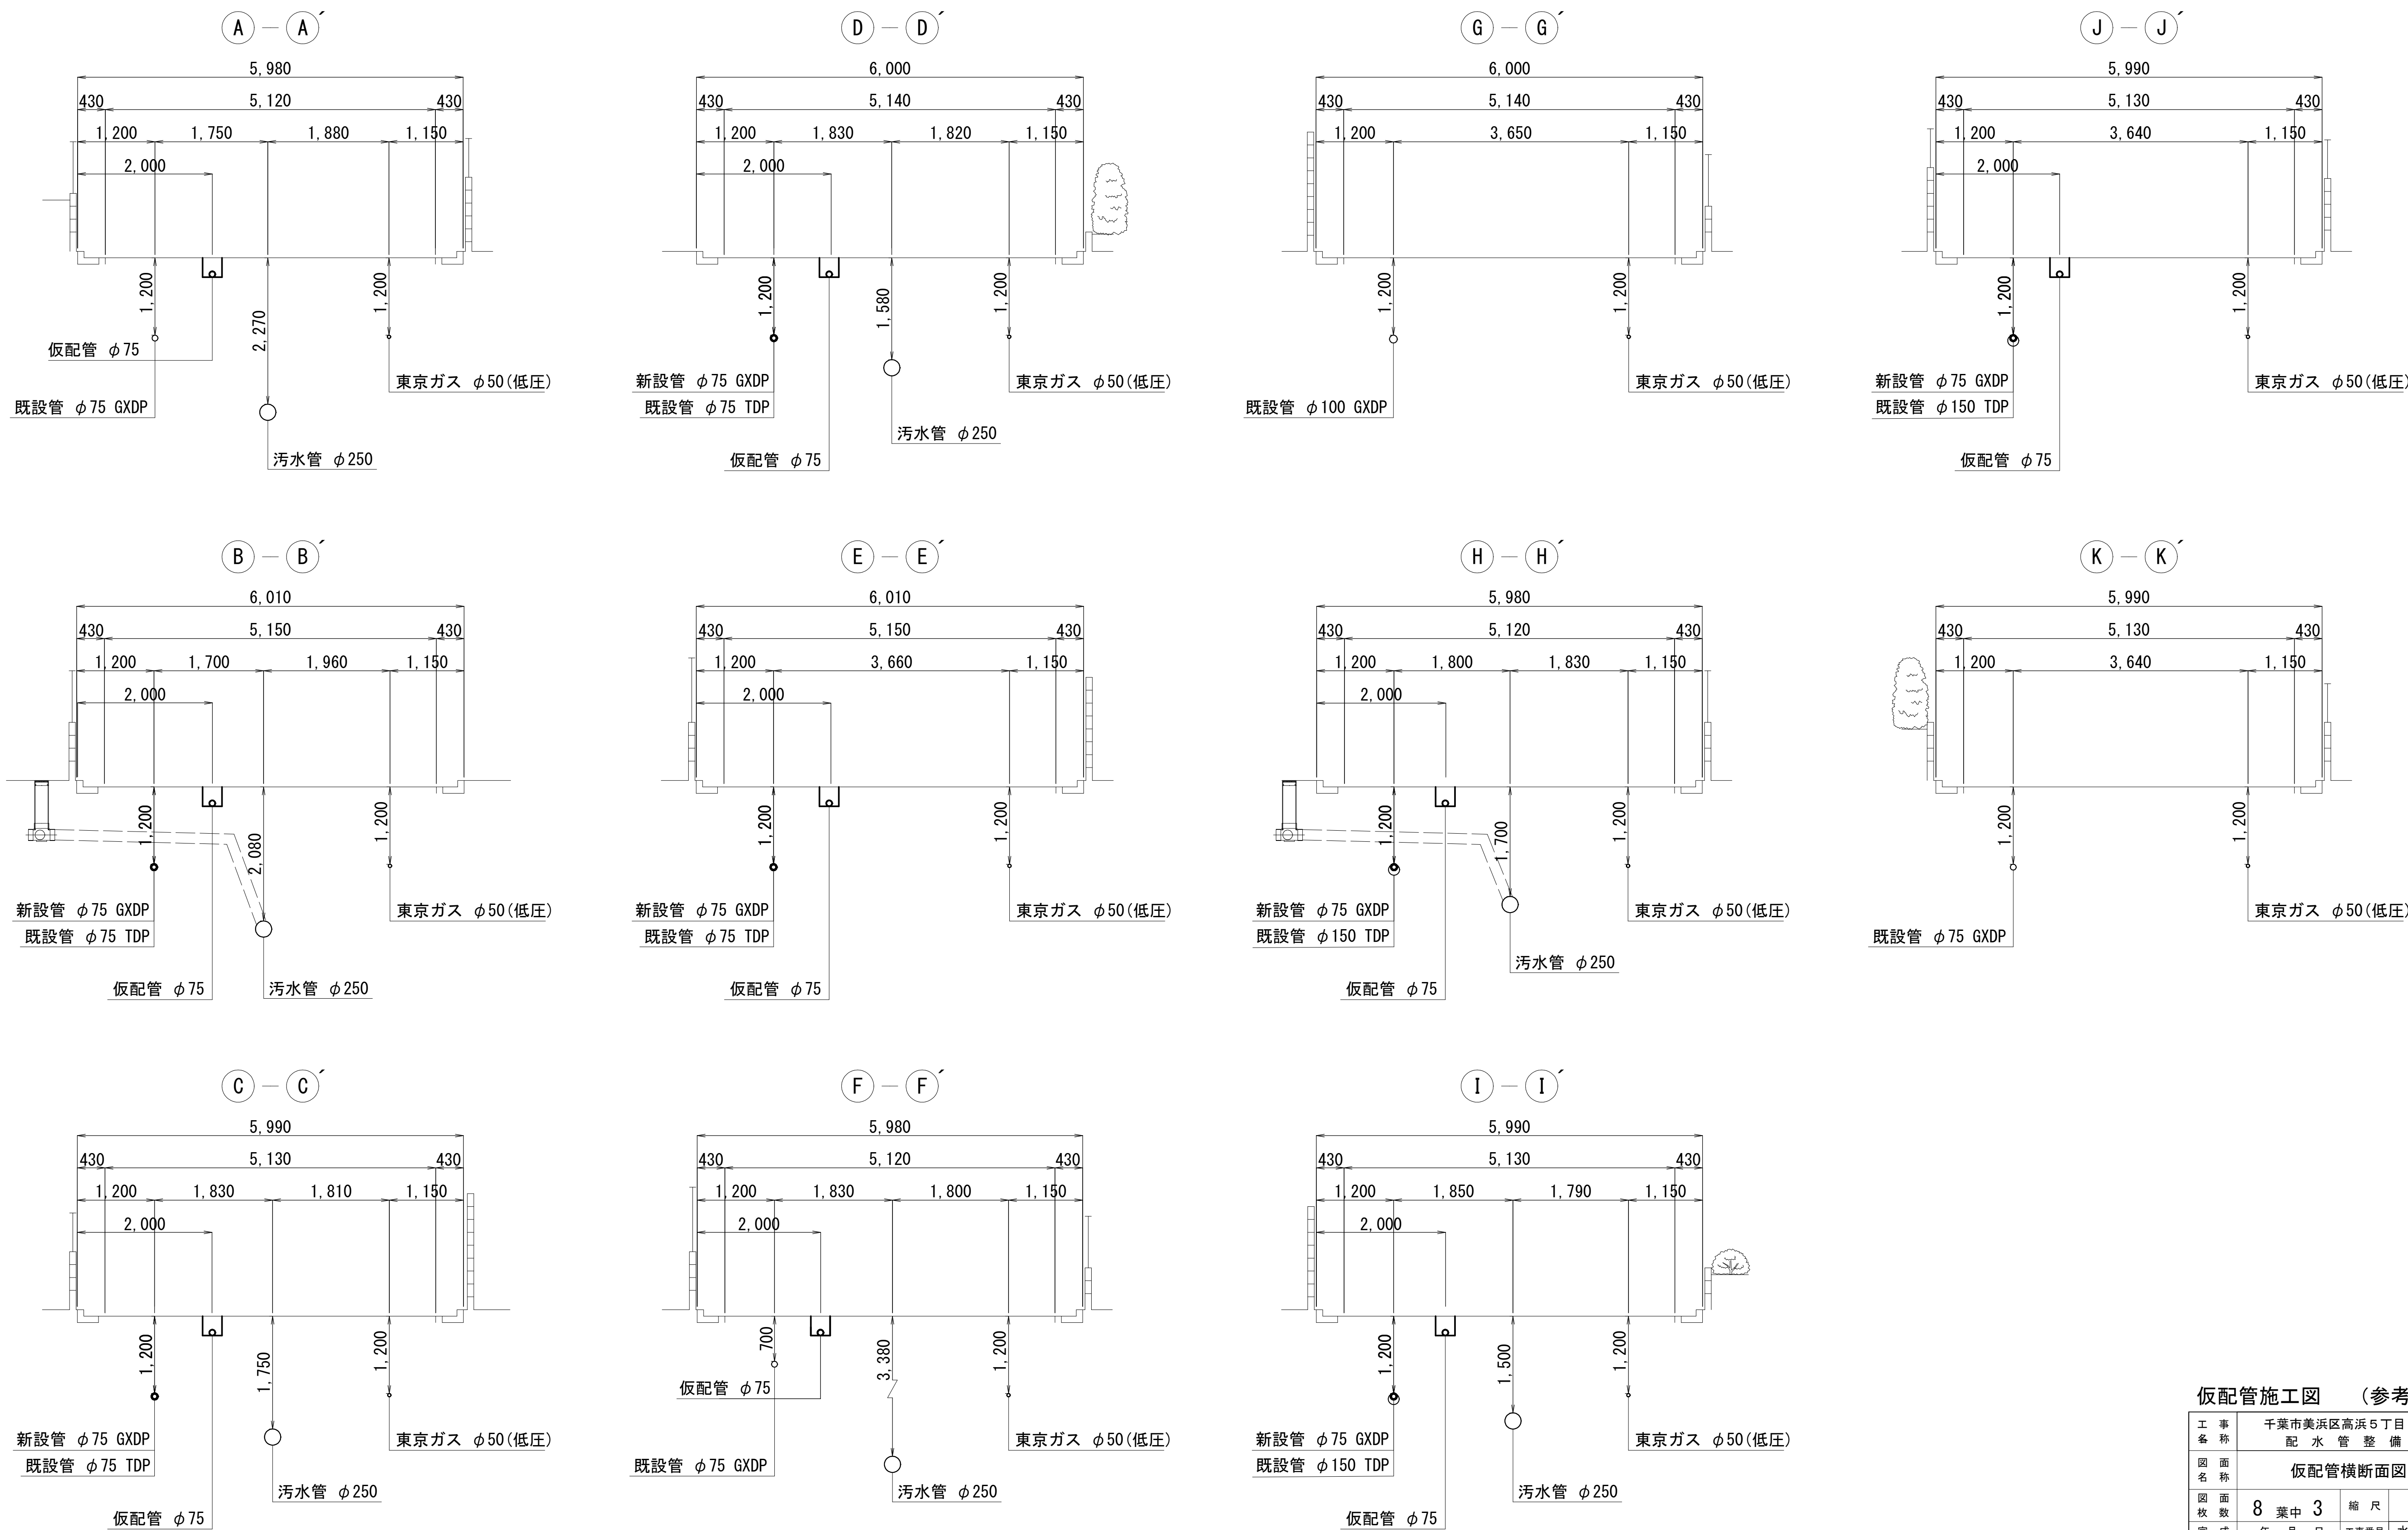

仮配管施工図 (参考図)

工 事 名 称	千葉県美浜区高浜5丁目29番地先 配 水 管 整 備 工 事				
図 面 名 称	仮配管横断面図(1/2)				
図 面 枚 数	8 葉 中 3		縮 尺	1 / 50	
完 成 日	年 月 日		工事番号	水千8・9第20号	
区 画 記 号	H - 14		千葉県企業局		
整理番号			施工業者		
所 長	次 長	課 長	設 計	製 図	
所 長	次 長	課 長	監 督	製 図	


仮配管横断面図 (2/2) S=1/50

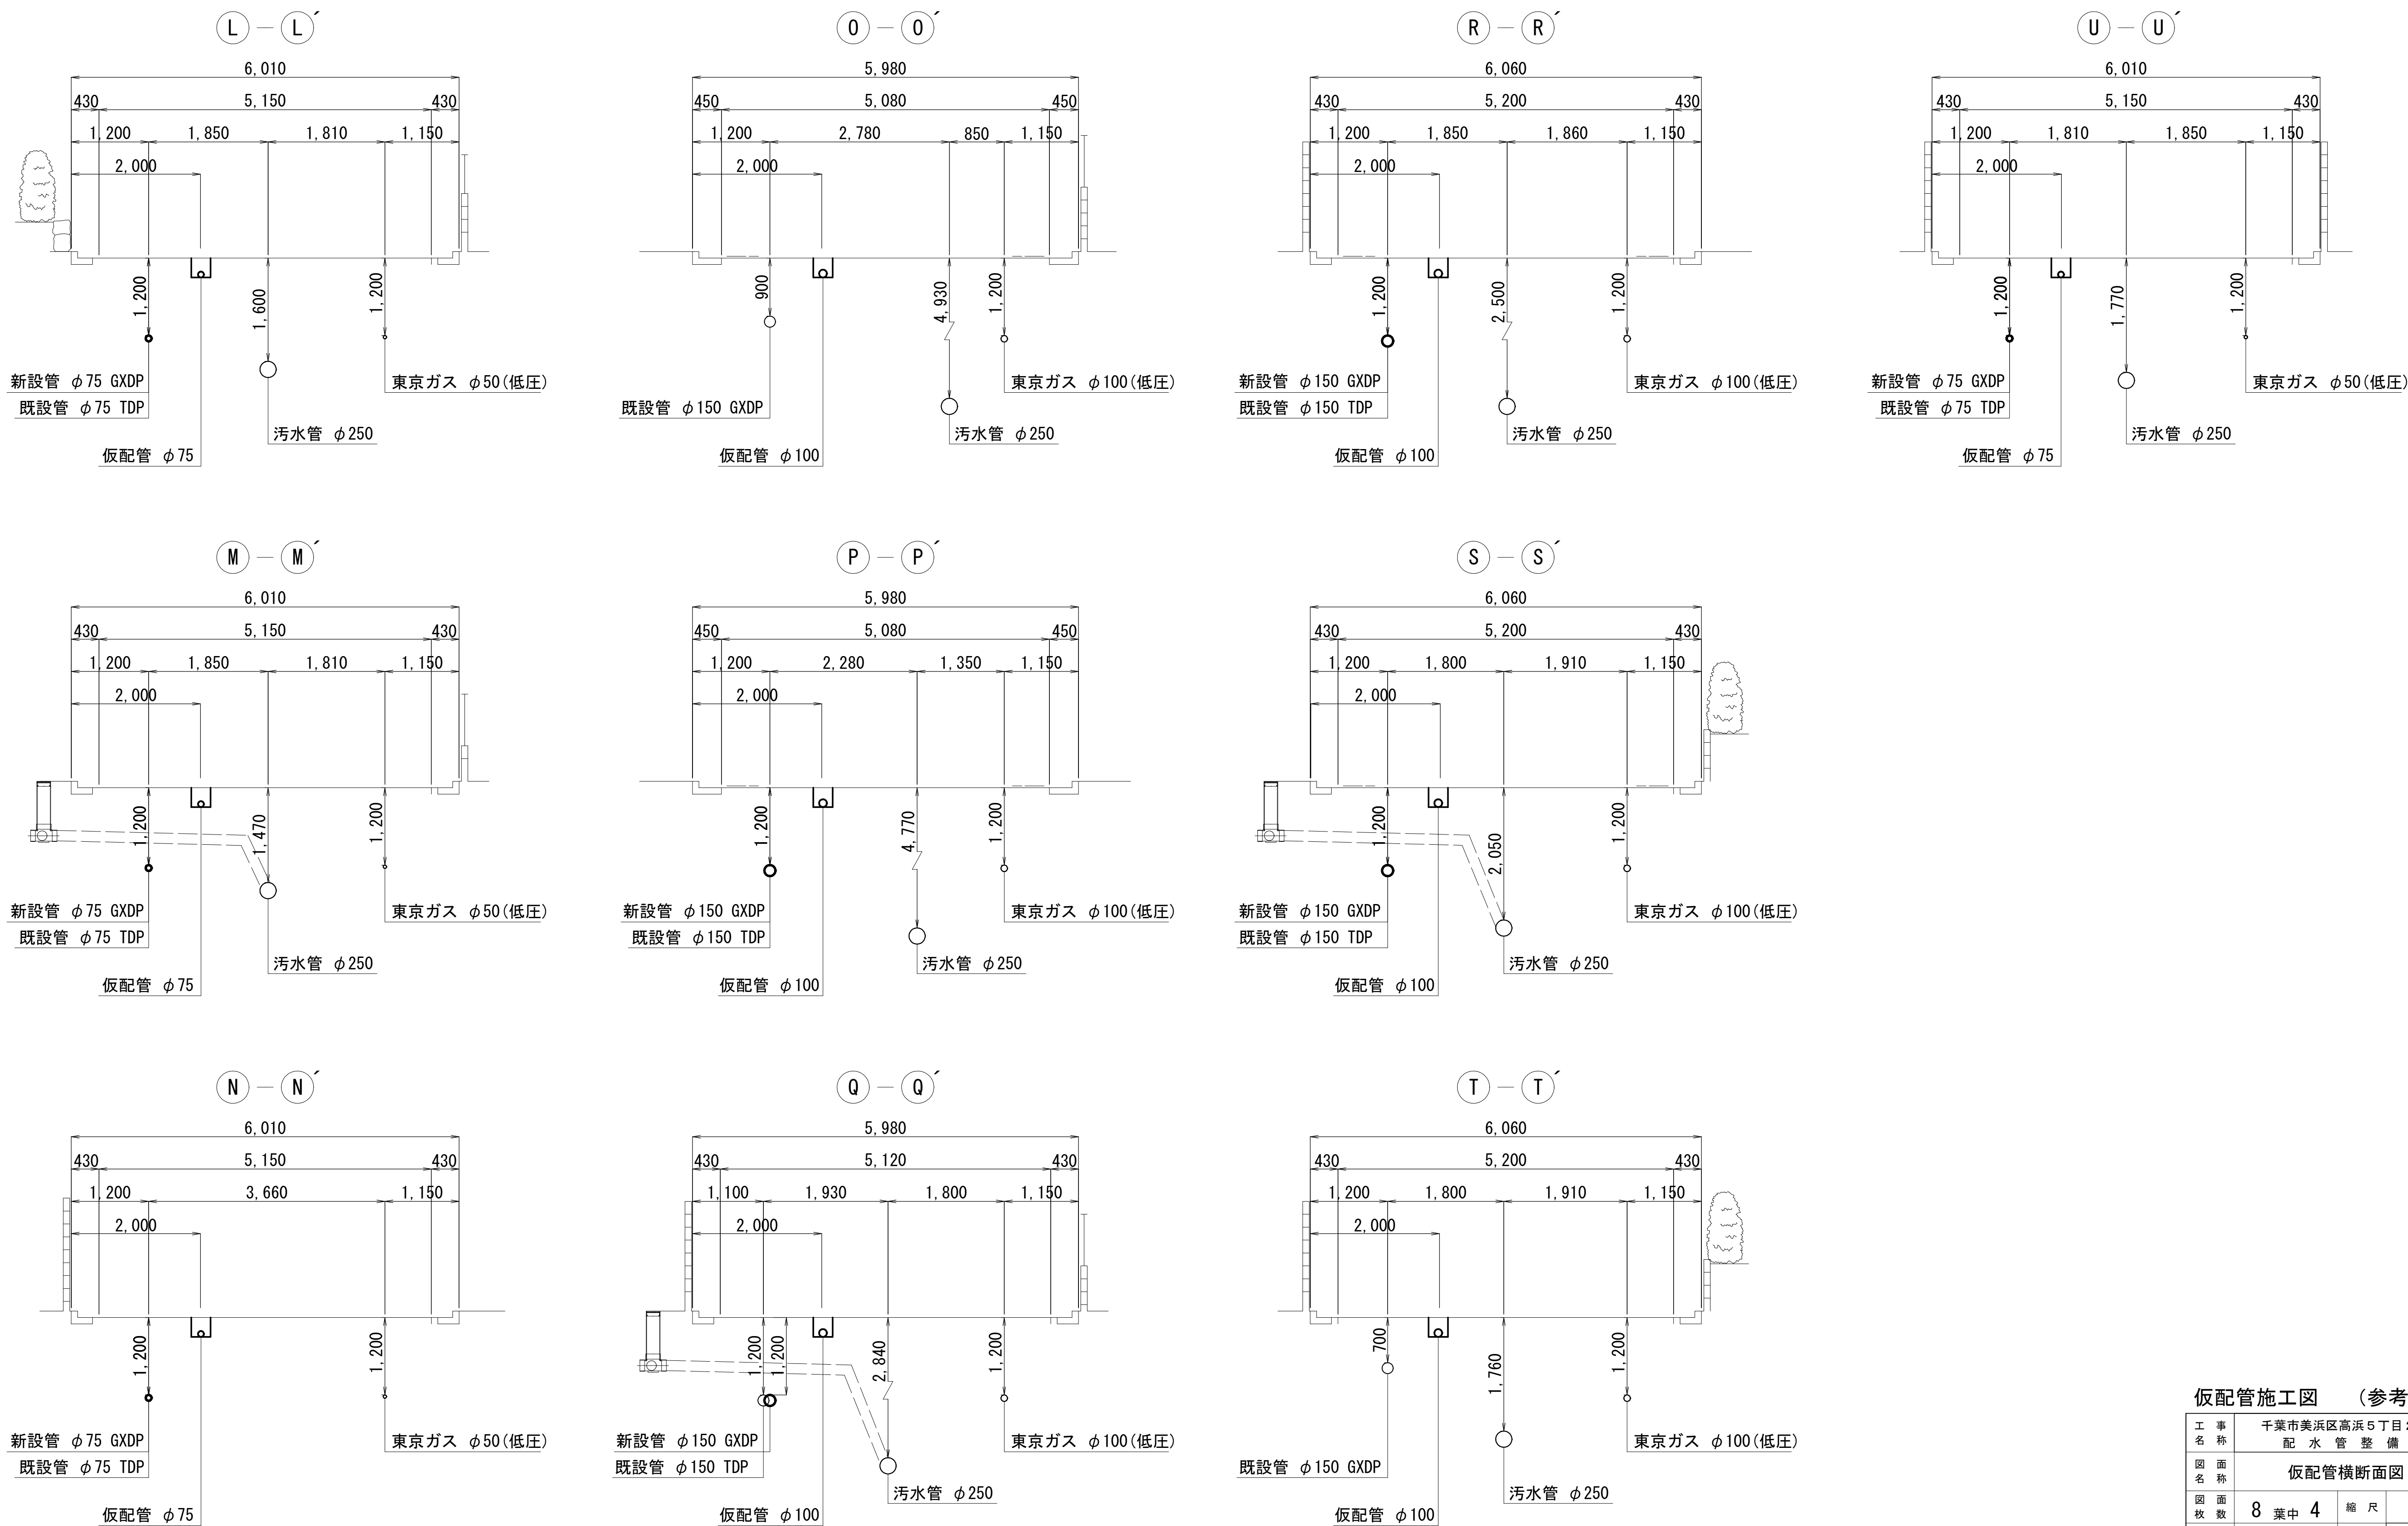


仮配管施工図 (参考図)

工 事 名 称	千葉県美浜区高浜5丁目29番地先 配 水 管 整 備 工 事				
図 面 名 称	仮配管横断面図 (2/2)				
図 面 枚 数	8 葉 中 4	縮 尺	1 / 50		
完 成 日 期	年 月 日	工事番号	水千8・9第20号		
区 画 記 号	H - 14	千葉県企業局			
整理番号		施工業者			
所 長	次 長	課 長	設 計	製 図	
所 長	次 長	課 長	監 督	製 図	

仮配管埋設図 S=1／10

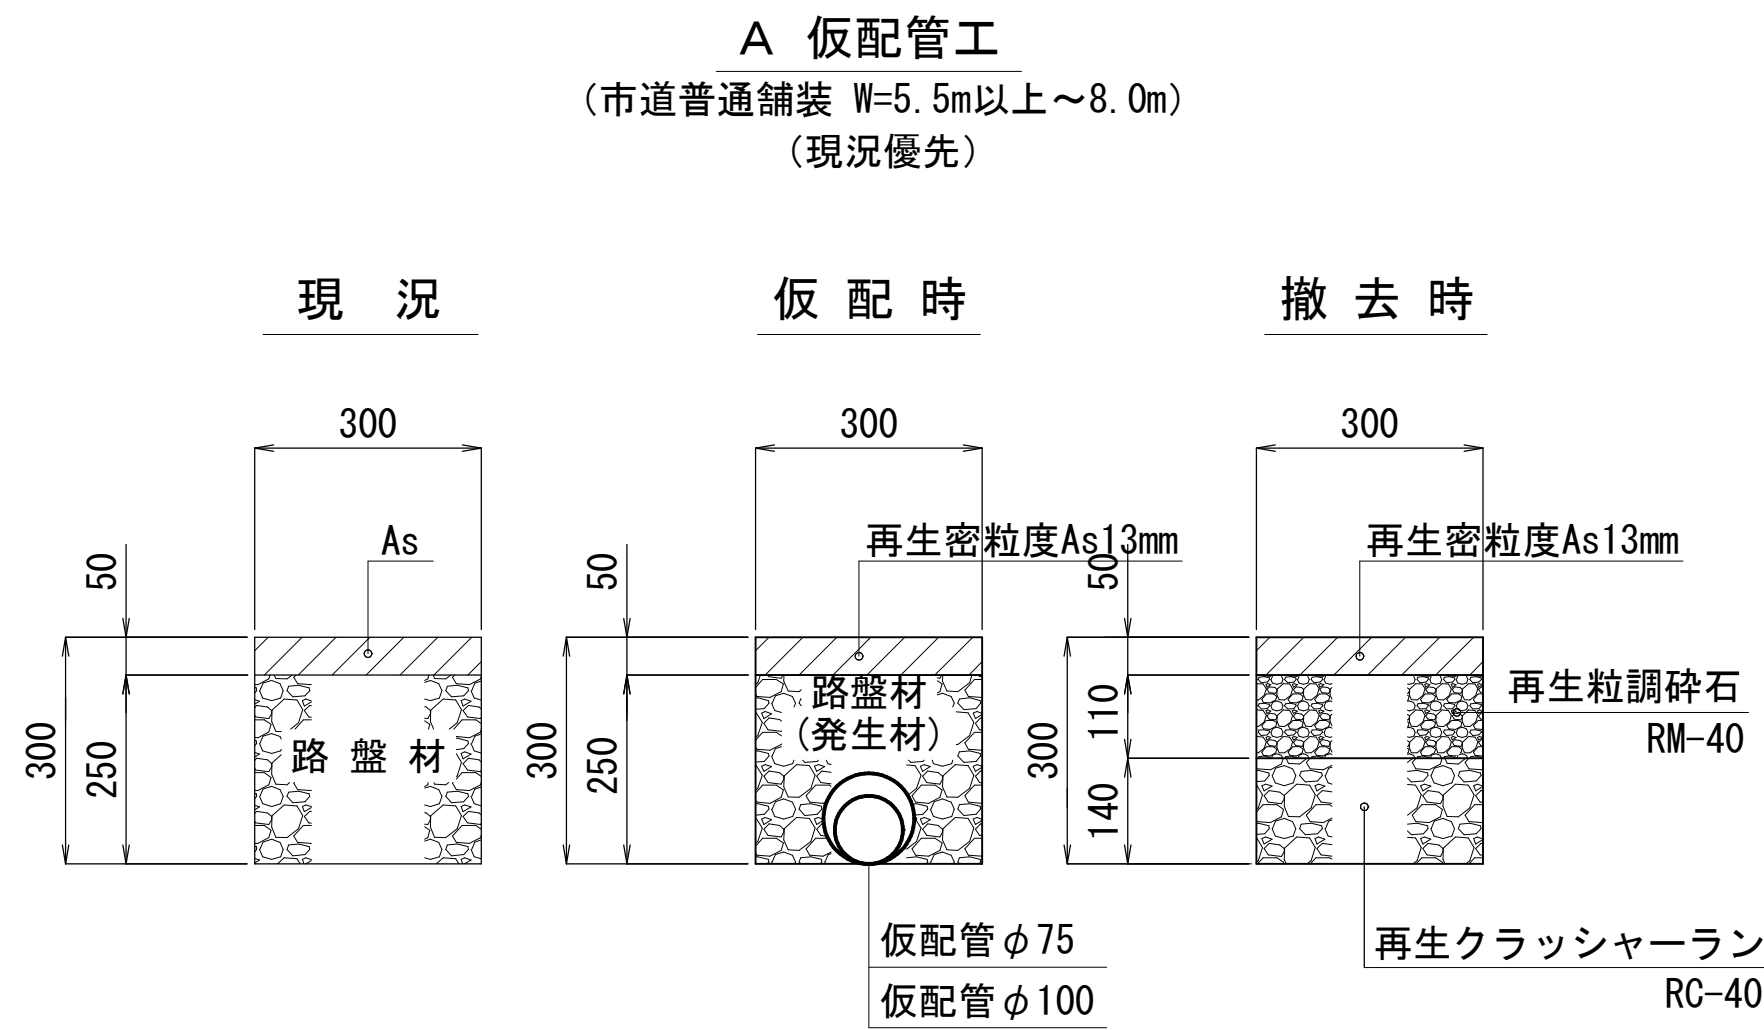


仮配管用連絡箇所復旧図 S=1／20

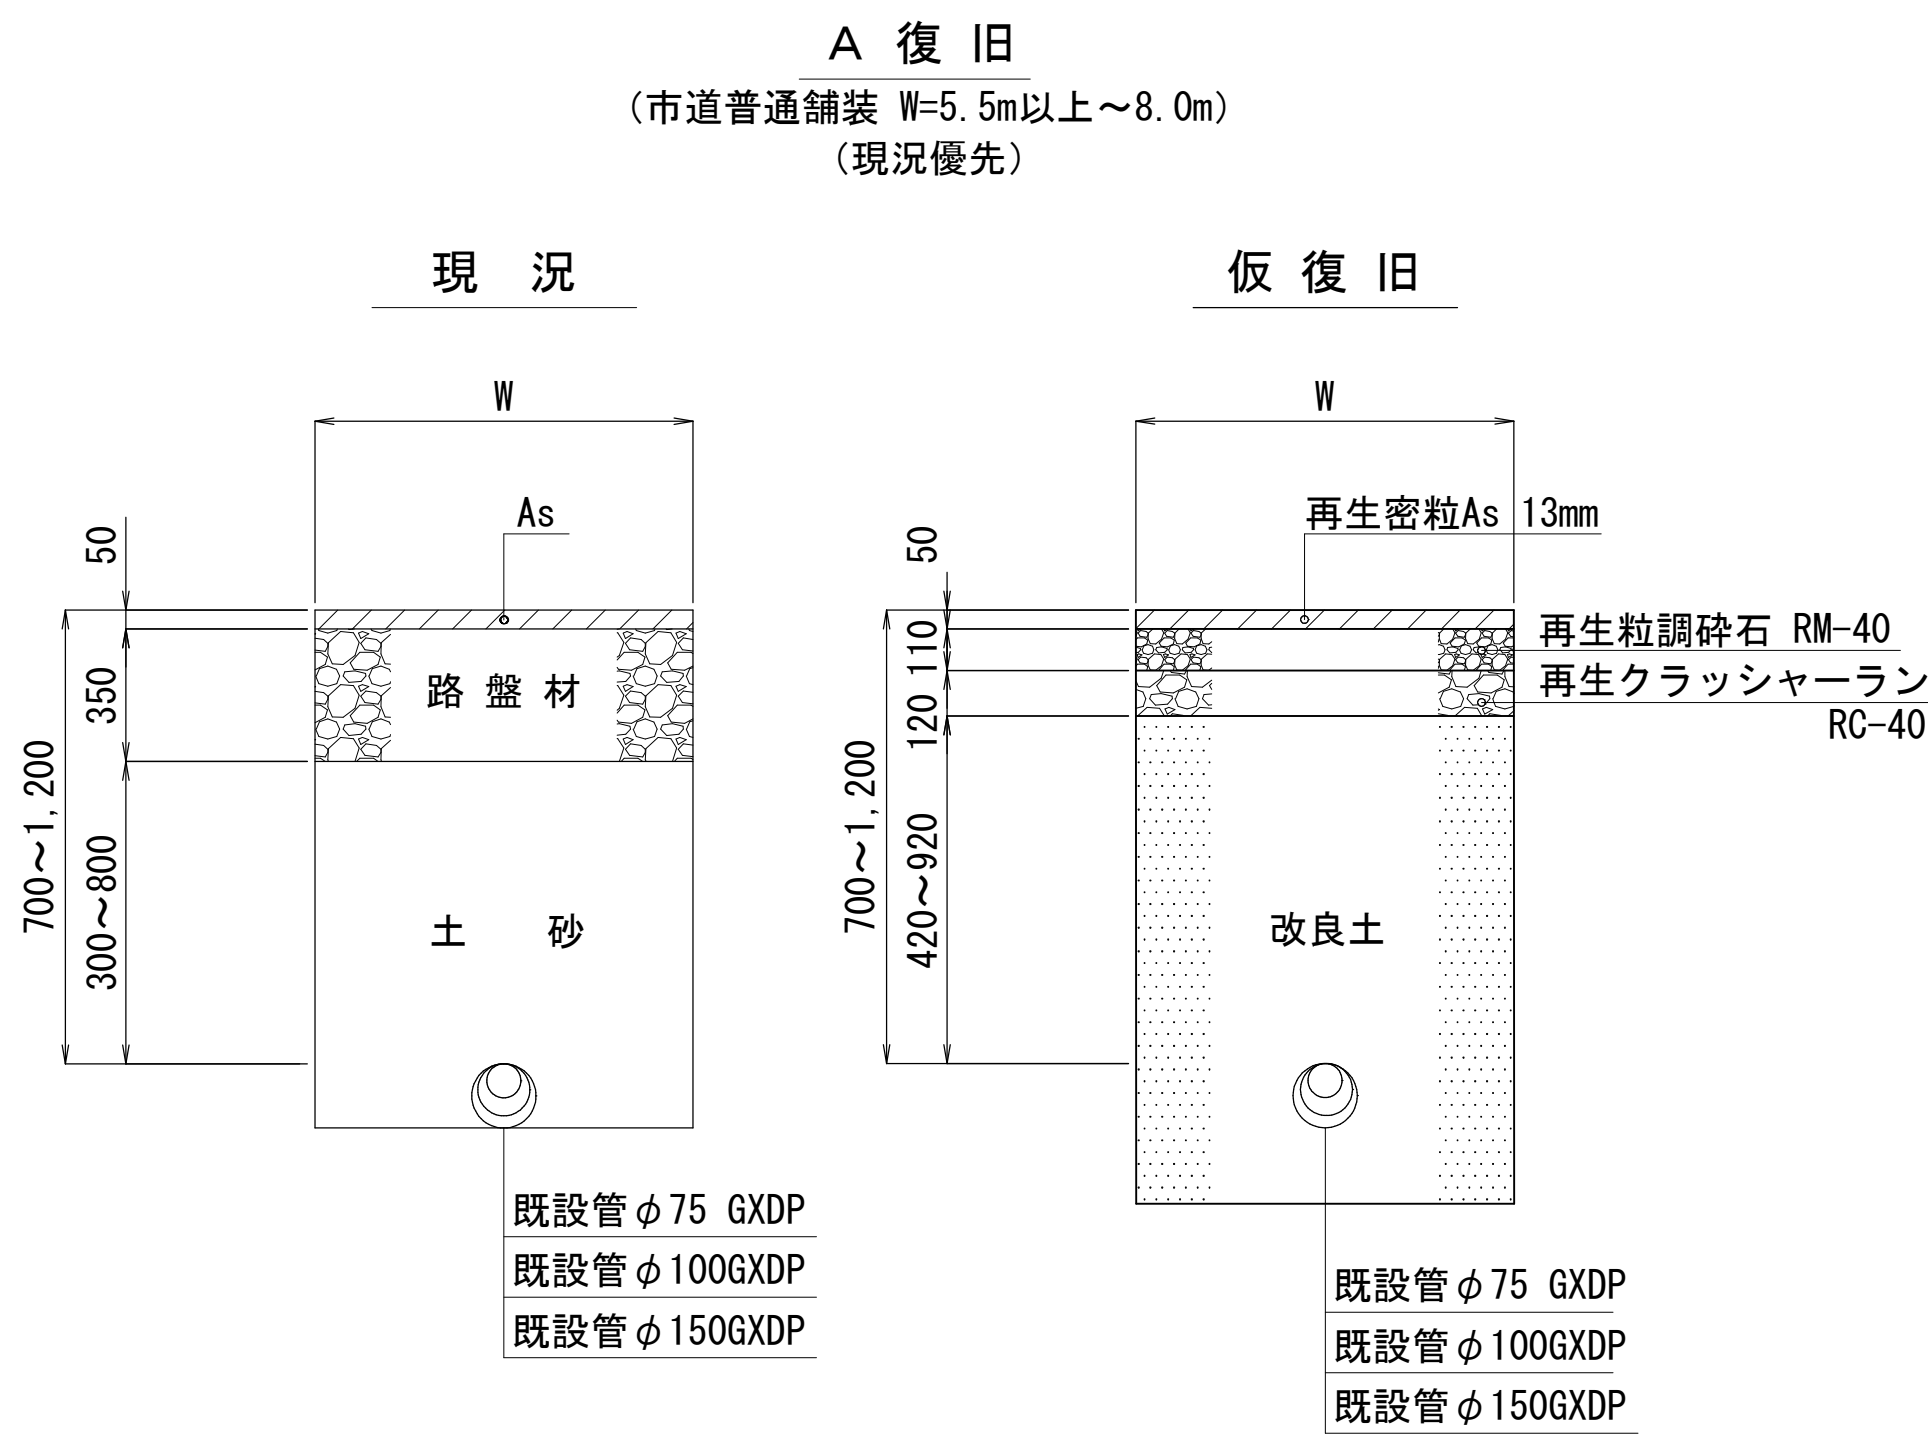

仮配管施工図 (参考図)

工 事 名 称	千葉県美浜区高浜5丁目29番地先 配 水 管 整 備 工 事				
図 面 名 称	仮配管埋設図・仮配管用連絡箇所復旧図				
図 面 枚 数	8 葉 中 5	縮 尺	図 示		
完 成 日	年 月 日	工事番号	水千8・9第20号		
区 画 記 号	H - 14		千葉県企業局		
整理番号	施工業者				
所 長	次 長	課 長	設 計	製 図	
所 長	次 長	課 長	監 督	製 図	

仮給水切替平面図 s=1/500

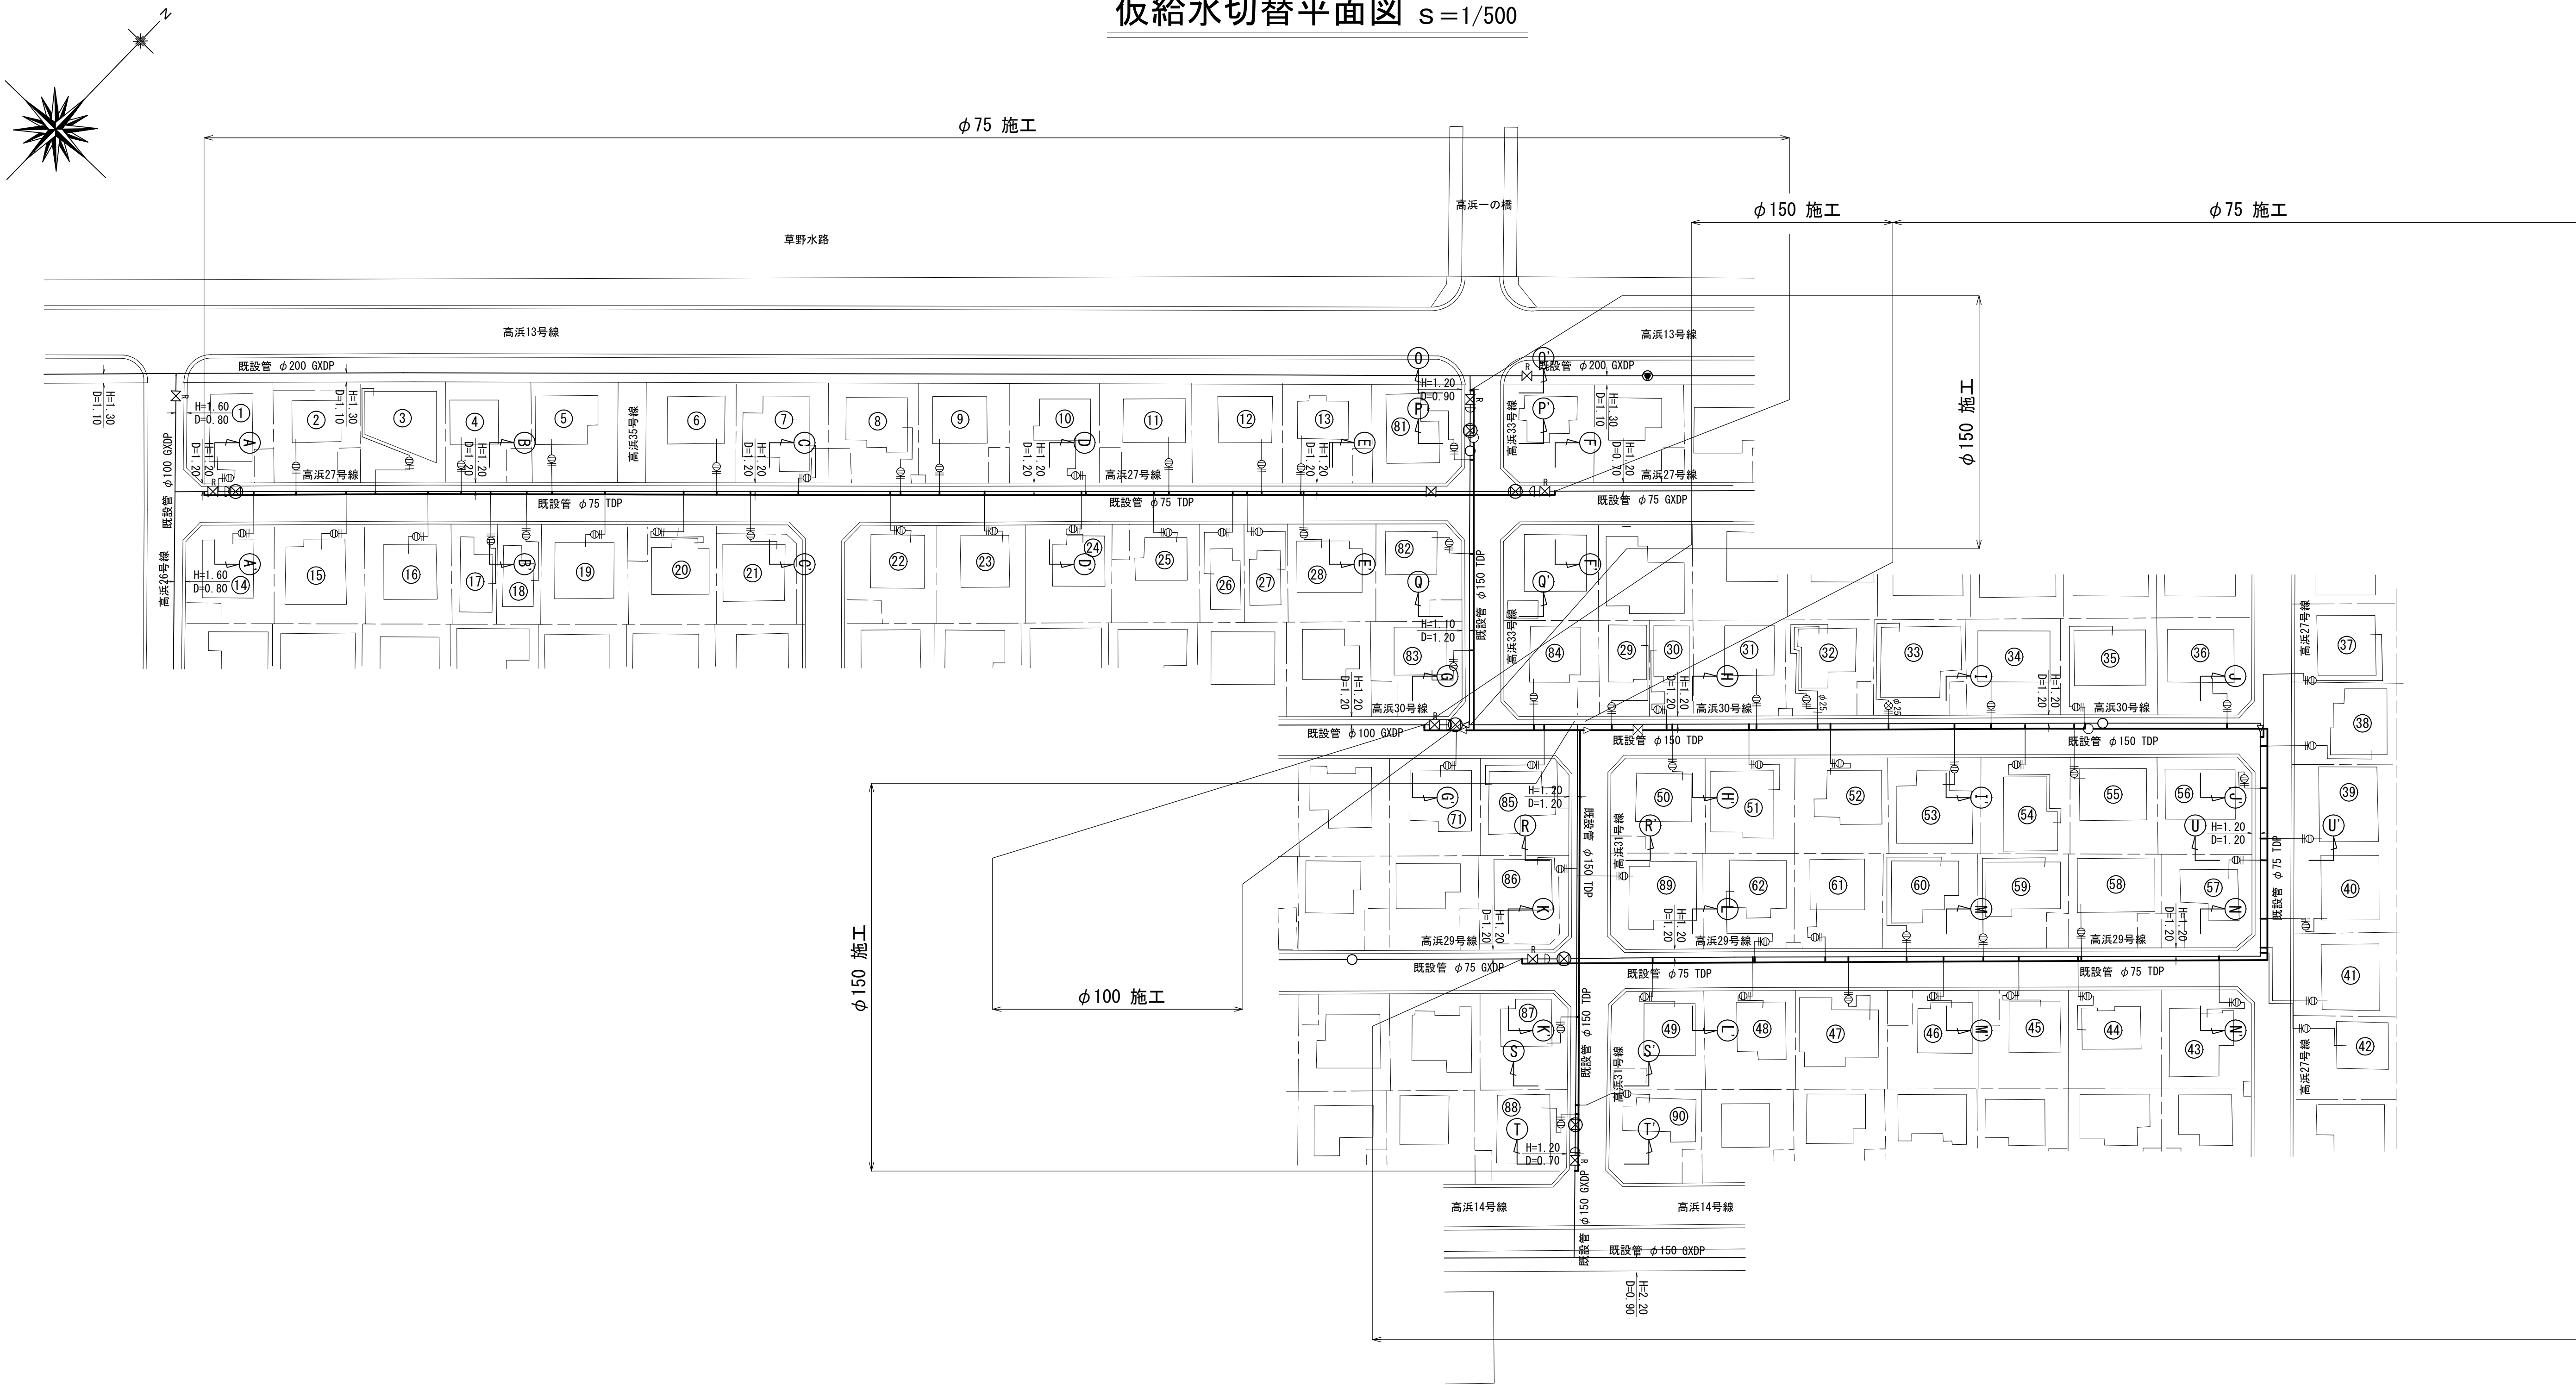

仮配管施工図 (参考図)

工 事 名 称	千葉市美浜区高浜5丁目29番地先配水管整備工事				
図 面 名 称	仮給水切替平面図				
図 面 数	8 葉 中 6		縮 尺	1 / 500	
完 成 年 月 日			工事番号	水千8・9第20号	
区 画 記 号	H - 14		千葉県企業局		
整理番号			施工業者		
所 長	次 長	課 長	設 計	製 図	
所 長	次 長	課 長	監 督	製 図	

仮給水切替一覧表 S=NONE


施 工 名 称	給 水 管 切 替 番 号	栓 番 号	氏 名	配 水 管 分 岐 口 径	種 別		メ ー タ ー 口 径	道 路 掘 削 延 長 (m)	備 考
					A	B			
					管	横 断			
				側	側				
φ 7 5 施 工	①			φ 20	○		φ 20		既設PP切替
	②			φ 20	○		φ 20		既設PP切替
	③			φ 20	○		φ 20		既設PP切替
	④			φ 20	○		φ 20		既設PP切替
	⑤			φ 20	○		φ 20		既設PP切替
	⑥			φ 20	○		φ 20		既設PP切替
	⑦			φ 20	○		φ 20		既設PP切替
	⑧			φ 20	○		φ 20		既設PP切替
	⑨			φ 20	○		φ 20		既設PP切替
	⑩			φ 20	○		φ 20		既設PP切替
	⑪			φ 20	○		φ 20		既設PP切替
	⑫			φ 20	○		φ 20		既設PP切替
	⑬			φ 20	○		φ 20		既設PP切替
	⑭			φ 20	○		φ 20		既設PP切替
	⑮			φ 20	○		φ 20		既設PP切替
	⑯			φ 20	○		φ 20		既設PP切替
	⑰			φ 20	○		φ 20		既設PP切替
	⑱			φ 20	○		φ 20		既設PP切替
	⑲			φ 20	○		φ 20		既設PP切替
	⑳			φ 20	○		φ 20		既設PP切替
	㉑			φ 20	○		φ 20		既設PP切替
	㉒			φ 20	○		φ 20		既設PP切替
	㉓			φ 20	○		φ 20		既設PP切替
	㉔			φ 20	○		φ 20		既設PP切替
	㉕			φ 20	○		φ 20		既設PP切替
	㉖			φ 20	○		φ 20		既設PP切替
	㉗			φ 20	○		φ 20		既設PP切替
	㉘			φ 20	○		φ 20		既設PP切替
	㉙			φ 20	○		φ 20		既設PP切替
	㉚			φ 20	○		φ 20		既設PP切替

施 工 名 称	給 水 管 切 替 番 号	栓 番 号	氏 名	配 水 管 分 岐 口 径	種 別		メ ー タ ー 口 径	道 路 掘 削 延 長 (m)	備 考
					A 管 側	B 横 断 側			
φ 7 5 施 工	①			φ 20	○		φ 20		既設LP切替
	②			φ 25	○		—		既設PP切替
	③			φ 25	○		φ 25		既設SSP切替
	④			φ 20	○		φ 20		既設PP切替
	⑤			φ 20	○		φ 20		既設PP切替
	⑥			φ 20	○		φ 20		既設PP切替
	⑦			φ 20	○		φ 20		既設PP切替
	⑧			φ 20	○		φ 20		既設PP切替
	⑨			φ 20	○		φ 20		既設PP切替
	⑩			φ 20	○		φ 20		既設PP切替
	⑪			φ 20	○		φ 20		既設PP切替
	⑫			φ 20	○		φ 20		既設PP切替
	⑬			φ 20	○		φ 20		既設PP切替
	⑭			φ 20	○		φ 20		既設PP切替
	⑮			φ 20	○		φ 20		既設PP切替
	⑯			φ 20	○		φ 20		既設PP切替
	⑰			φ 20	○		φ 20		既設PP切替
	⑱			φ 20	○		φ 20		既設PP切替
	⑲			φ 20	○		φ 20		既設PP切替
	⑳			φ 20	○		φ 20		既設PP切替
	㉑			φ 20	○		φ 20		既設PP切替
	㉒			φ 20	○		φ 20		既設PP切替
	㉓			φ 20	○		φ 20		既設PP切替
	㉔			φ 20	○		φ 20		既設PP切替
	㉕			φ 20	○		φ 20		既設PP切替
	㉖			φ 20	○		φ 20		既設PP切替
	㉗			φ 20	○		φ 20		既設PP切替
	㉘			φ 20	○		φ 20		既設PP切替
	㉙			φ 20	○		φ 20		既設PP切替
	㉚			φ 20	○		φ 20		既設PP切替
	㉛			φ 20	○		φ 20		既設PP切替
	㉜			φ 20	○		φ 20		既設PP切替
	㉝			φ 20	○		φ 20		既設PP切替
㉞			φ 20	○		φ 20		既設PP切替	
㉟			φ 20	○		φ 20		既設PP切替	
㊱			φ 20	○		φ 20		既設PP切替	
㊲			φ 20	○		φ 20		既設PP切替	
㊳			φ 20	○		φ 20		既設PP切替	
㊴			φ 20	○		φ 20		既設PP切替	
㊵			φ 20	○		φ 20		既設PP切替	
㊶			φ 20	○		φ 20		既設PP切替	
㊷			φ 20	○		φ 20		既設PP切替	
㊸			φ 20	○		φ 20		既設PP切替	
㊹			φ 20	○		φ 20		既設PP切替	
㊺			φ 20	○		φ 20		既設PP切替	
㊻			φ 20	○		φ 20		既設PP切替	
㊼			φ 20	○		φ 20		既設PP切替	
㊽			φ 20	○		φ 20		既設PP切替	
㊾			φ 20	○		φ 20		既設PP切替	
㊿			φ 20	○		φ 20		既設PP切替	
㋀			φ 20	○		φ 20		既設PP切替	
㋁			φ 20	○		φ 20		既設PP切替	
㋂			φ 20	○		φ 20		既設PP切替	
㋃			φ 20	○		φ 20		既設PP切替	
㋄			φ 20	○		φ 20		既設PP切替	
㋅			φ 20	○		φ 20		既設PP切替	
㋆			φ 20	○		φ 20		既設PP切替	
㋇			φ 20	○		φ 20		既設PP切替	
㋈			φ 20	○		φ 20		既設PP切替	
㋉			φ 20	○		φ 20		既設PP切替	
㋊			φ 20	○		φ 20		既設PP切替	
㋋			φ 20	○		φ 20		既設PP切替	
㋌			φ 20	○		φ 20		既設PP切替	
㋍			φ 20	○		φ 20		既設PP切替	
㋎			φ 20	○		φ 20		既設PP切替	
㋏			φ 20	○		φ 20		既設PP切替	
㋐			φ 20	○		φ 20		既設PP切替	
㋑			φ 20	○		φ 20		既設PP切替	
㋒			φ 20	○		φ 20		既設PP切替	
㋓			φ 20	○		φ 20		既設PP切替	
㋔			φ 20	○		φ 20		既設PP切替	
㋕			φ 20	○		φ 20		既設PP切替	
㋖			φ 20	○		φ 20		既設PP切替	
㋗			φ 20	○		φ 20		既設PP切替	
㋘			φ 20	○		φ 20		既設PP切替	
㋙			φ 20	○		φ 20		既設PP切替	
㋚			φ 20	○		φ 20		既設PP切替	
㋛			φ 20	○		φ 20		既設PP切替	
㋜			φ 20	○		φ 20		既設PP切替	
㋝			φ 20	○		φ 20		既設PP切替	
㋞			φ 20	○		φ 20		既設PP切替	
㋟			φ 20	○		φ 20		既設PP切替	
㋠			φ 20	○		φ 20		既設PP切替	
㋡			φ 20	○		φ 20		既設PP切替	
㋢			φ 20	○		φ 20		既設PP切替	
㋣			φ 20	○		φ 20		既設PP切替	
㋤			φ 20	○		φ 20		既設PP切替	
㋥			φ 20	○		φ 20		既設PP切替	
㋦			φ 20	○		φ 20		既設PP切替	
㋧			φ 20	○		φ 20		既設PP切替	
㋨			φ 20	○		φ 20		既設PP切替	
㋩			φ 20	○		φ 20		既設PP切替	
㋪			φ 20	○		φ 20		既設PP切替	
㋫			φ 20	○		φ 20		既設PP切替	
㋬			φ 20	○		φ 20		既設PP切替	
㋭			φ 20	○		φ 20		既設PP切替	
㋮			φ 20	○		φ 20		既設PP切替	
㋯			φ 20	○		φ 20		既設PP切替	
㋰			φ 20	○		φ 20		既設PP切替	
㋱			φ 20	○		φ 20		既設PP切替	
㋲			φ 20	○		φ 20		既設PP切替	
㋳			φ 20	○		φ 20		既設PP切替	
㋴			φ 20	○		φ 20		既設PP切替	
㋵			φ 20	○		φ 20		既設PP切替	
㋶			φ 20	○		φ 20		既設PP切替	
㋷			φ 20	○		φ 20		既設PP切替	
㋸			φ 20	○		φ 20		既設PP切替	
㋹			φ 20	○		φ 20		既設PP切替	
㋺			φ 20	○		φ 20		既設PP切替	
㋻			φ 20	○		φ 20		既設PP切替	
㋼			φ 20	○		φ 20		既設PP切替	
㋽			φ 20	○		φ 20		既設PP切替	
㋾			φ 20	○		φ 20		既設PP切替	
㋿			φ 20	○		φ 20		既設PP切替	
㊀			φ 20	○		φ 20		既設PP切替	
㊁			φ 20	○		φ 20		既設PP切替	
㊂			φ 20	○		φ 20		既設PP切替	
㊃			φ 20	○		φ 20		既設PP切替	
㊄			φ 20	○		φ 20		既設PP切替	
㊅			φ 20	○		φ 20		既設PP切替	
㊆			φ 20	○		φ 20		既設PP切替	
㊇			φ 20	○		φ 20		既設PP切替	
㊈			φ 20	○		φ 20		既設PP切替	
㊉			φ 20	○		φ 20		既設PP切替	
㊊			φ 20	○		φ 20		既設PP切替	
㊋			φ 20	○		φ 20		既設PP切替	
㊌			φ 20	○		φ 20		既設PP切替	
㊍			φ 20	○		φ 20		既設PP切替	
㊎			φ 20	○		φ 20		既設PP切替	
㊏			φ 20	○		φ 20		既設PP切替	
㊐			φ 20	○		φ 20		既設PP切替	
㊑			φ 20	○		φ 20		既設PP切替	
㊒			φ 20	○		φ 20		既設PP切替	
㊓			φ 20	○		φ 20		既設PP切替	
㊔			φ 20	○		φ 20		既設PP切替	
㊕			φ 20	○		φ 20		既設PP切替	
㊖			φ 20	○		φ 20		既設PP切替	
㊗			φ 20	○		φ 20		既設PP切替	
㊘			φ 20	○		φ 20		既設PP切替	
㊙			φ 20	○		φ 20		既設PP切替	
㊚			φ 20	○		φ 20		既設PP切替	
㊛			φ 20	○		φ 20		既設PP切替	
㊜			φ 20	○		φ 20		既設PP切替	
㊝			φ 20	○		φ 20		既設PP切替	
㊞			φ 20	○		φ 20		既設PP切替	
㊟			φ 20	○		φ 20		既設PP切替	
㊠			φ 20	○		φ 20		既設PP切替	
㊡			φ 20	○		φ 20		既設PP切替	
㊢			φ 20	○		φ 20		既設PP切替	
㊣			φ 20	○		φ 20		既設PP切替	
㊤			φ 20	○		φ 20		既設PP切替	
㊥			φ 20	○		φ 20		既設PP切替	
㊦			φ 20	○		φ 20		既設PP切替	
㊧			φ 20	○		φ 20		既設PP切替	
㊨			φ 20	○		φ 20		既設PP切替	
㊩			φ 20	○		φ 20		既設PP切替	
㊪			φ 20	○		φ 20		既設PP切替	
㊫			φ 20	○		φ 20		既設PP切替	
㊬			φ 20	○		φ 20		既設PP切替	
㊭			φ 20	○		φ 20		既設PP切替	
㊮			φ 20	○		φ 20		既設PP切替	
㊯			φ 20	○		φ 20		既設PP切替	
㊰			φ 20	○		φ 20		既設PP切替	
㊱			φ 20	○		φ 20		既設PP切替	
㊲			φ 20	○		φ 20		既設PP切替	
㊳			φ 20	○		φ 20		既設PP切替	
㊴			φ 20	○		φ 20		既設PP切替	
㊵			φ 20	○		φ 20		既設PP切替	
㊶			φ 20	○		φ 20		既設PP切替	
㊷			φ 20	○		φ 20		既設PP切替	
㊸			φ 20	○		φ 20		既設PP切替	
㊹			φ 20	○		φ 20		既設PP切替	
㊺			φ 20	○		φ 20		既設PP切替	
㊻			φ 20	○		φ 20		既設PP切替	
㊼			φ 20	○		φ 20		既設PP切替	
㊽			φ 20	○		φ 20		既設PP切替	
㊾			φ 20	○		φ 20		既設PP切替	
㊿			φ 20	○		φ 20		既設PP切替	
㋀			φ 20	○		φ 20		既設PP切替	
㋁			φ 20	○		φ 20		既設PP切替	
㋂			φ 20	○		φ 20		既設PP切替	
㋃			φ 20	○		φ 20		既設PP切替	
㋄			φ 20	○		φ 20		既設PP切替	
㋅			φ 20	○		φ 20		既設PP切替	
㋆			φ 20	○		φ 20		既設PP切替	
㋇			φ 20	○		φ 20		既設PP切替	
㋈			φ 20	○		φ 20		既設PP切替	
㋉			φ 20	○		φ 20		既設PP切替	
㋊			φ 20	○		φ 20		既設PP切替	
㋋			φ 20	○		φ 20		既設PP切替	
㋌			φ 20	○		φ 20		既設PP切替	
㋍			φ 20	○		φ 20		既設PP切替	
㋎			φ 20	○		φ 20		既設PP切替	
㋏			φ 20	○		φ 20		既設PP切替	
㋐			φ 20	○		φ 20		既設PP切替	
㋑			φ 20	○		φ 20		既設PP切替	

施 工 名 称	給水管切替番号	栓 番	氏 名	配水管分岐口径	種 別		メ ー タ ー 口 径	道 路 掘 削 延 長 (m)	備 考
					A	B			
					管 側	横 断 側			
φ 1 0 0 施 工	⑦1			φ 20	○		φ 20		既設PP切替
	⑧1			φ 20	○		φ 20		既設PP切替
φ 1 5 0 施 工	⑧2			φ 20	○		φ 20		既設PP切替
	⑧3			φ 20	○		φ 20		既設PP切替
	⑧4			φ 20	○		φ 20		既設PP切替
	⑧5			φ 20	○		φ 20		既設PP切替
	⑧6			φ 20	○		φ 20		既設PP切替
	⑧7			φ 20	○		φ 20		既設PP切替
	⑧8			φ 20	○		φ 20		既設PP切替
	⑧9			φ 20	○		φ 20		既設PP切替
	⑨0			φ 20	○		φ 20		既設PP切替

仮給水切替土工標準図 S=NONE

既設SSP・PPに接続

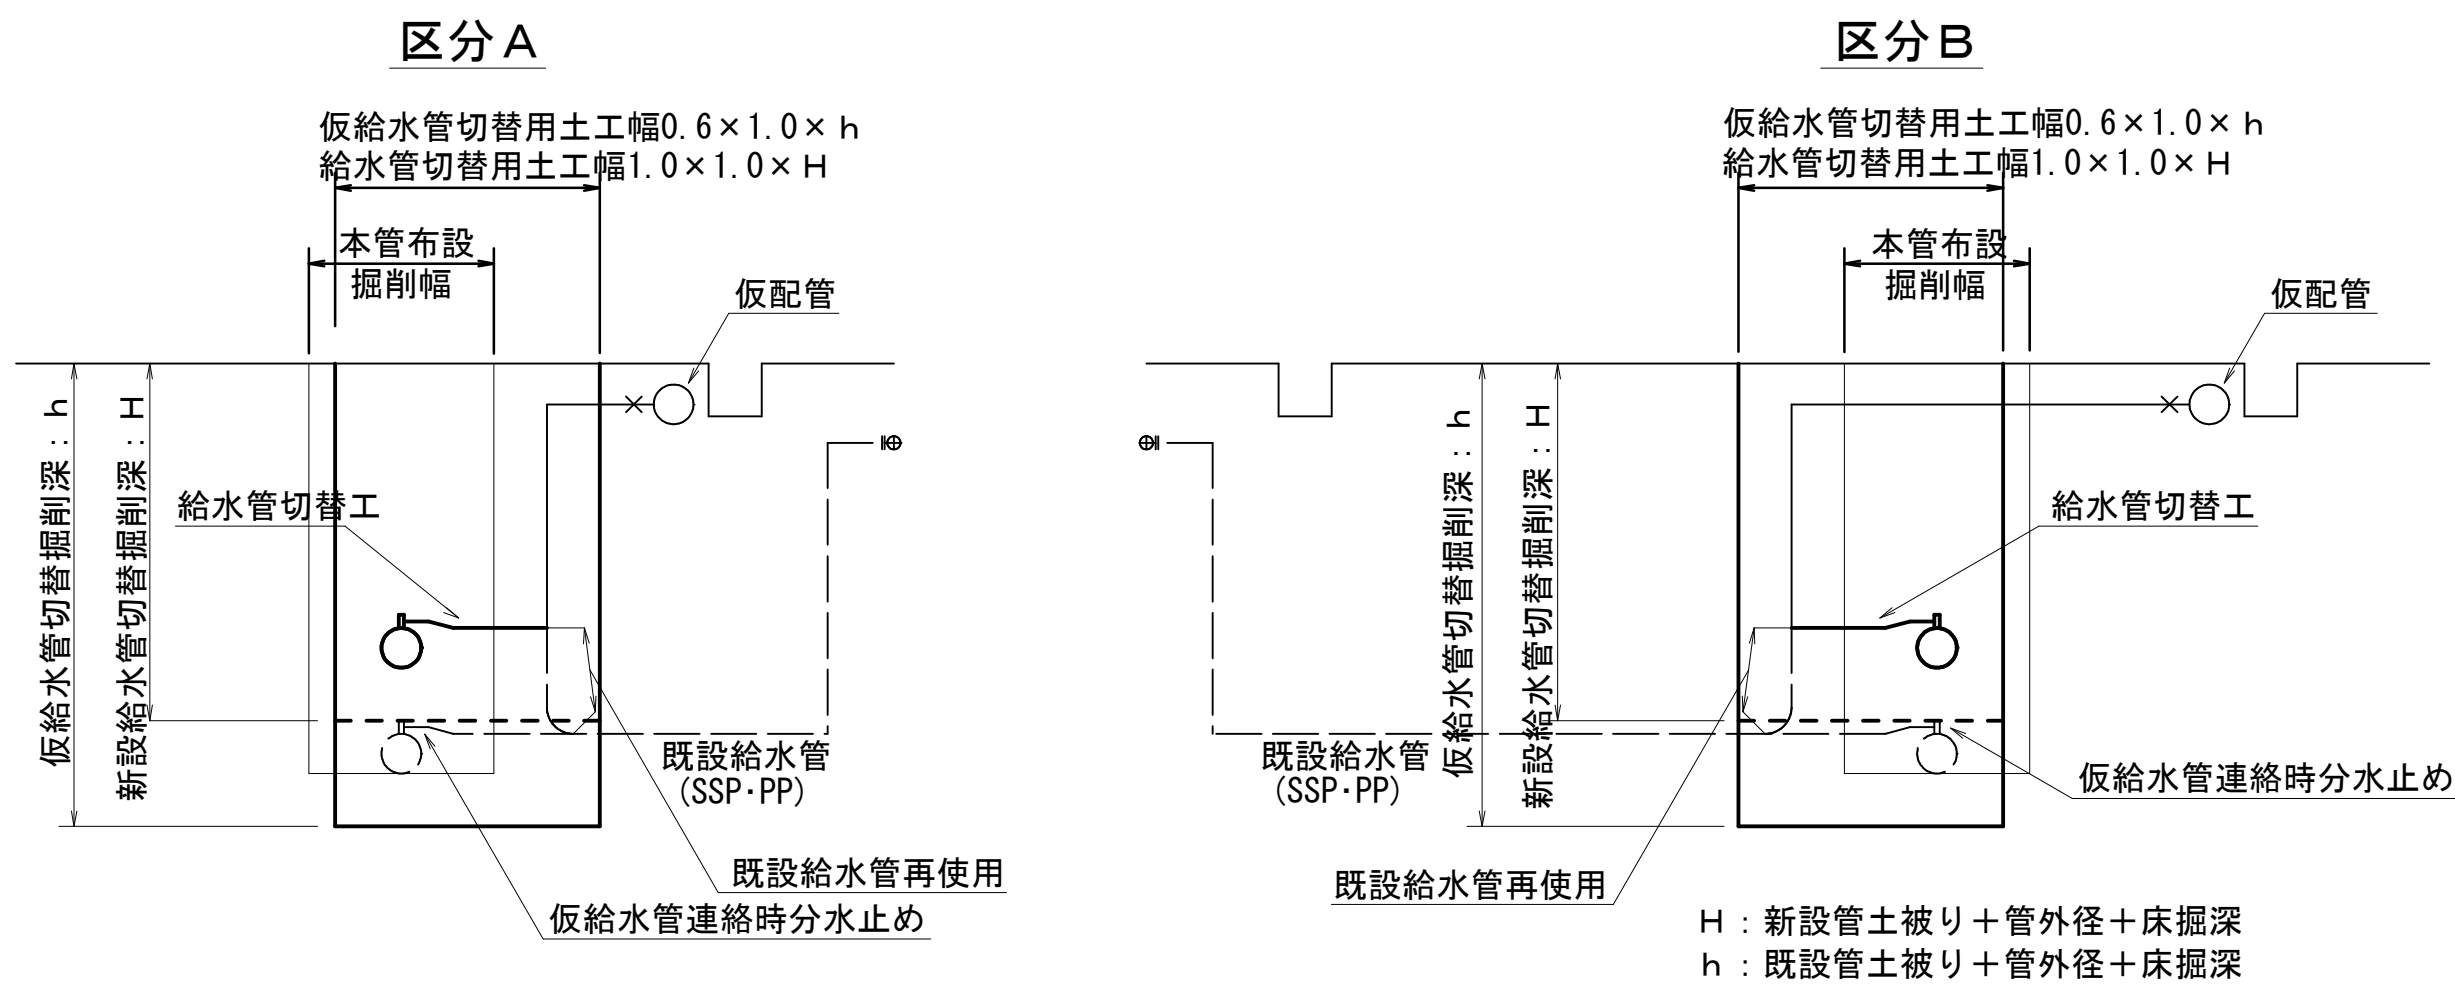

仮給水切替集計表


施 工	φ 20		φ 25			
	A	B	A	B		
φ 75 施工	60	—	2	—		
φ 100 施工	1	—	—	—		
φ 150 施工	10	—	—	—		
計	71	—	2	—		

仮配管施工図（参考図）


工 事 名 称	千葉市美浜区高浜5丁目29番地先 配 水 管 整 備 工 事					
図 面 名 称	仮給水切替一覧表、仮給水切替集計表 仮給水切替土工標準図、道路掘削延長集計表					
図 面 枚 数	8 葉 中 7		縮 尺		NONE	
完 成 日	年 月 日	工事番号		水千8・9第20号		
区 画 記 号	H - 14		千葉県企業局			
整理番号			施工業者			
所 長	次 長	課 長	設 計		製 図	
所 長	次 長	課 長	監 督		製 図	

仮配管用連絡箇所詳細図


ア箇所
(1タイプ)

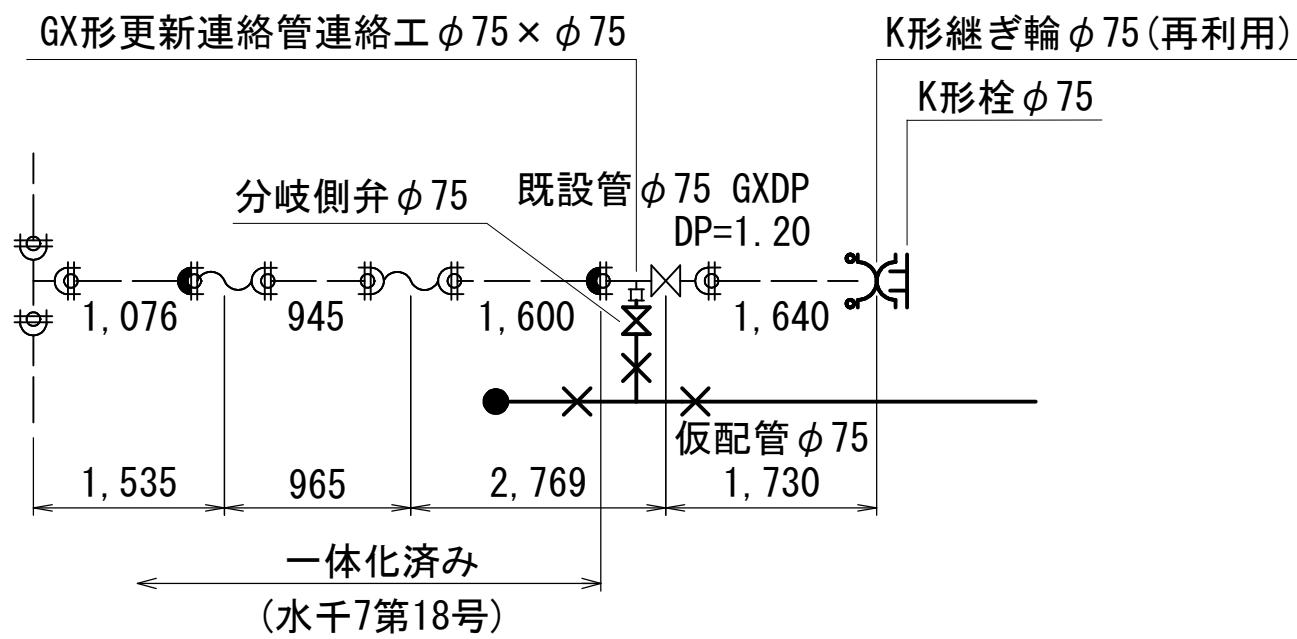


イ箇所
(1タイプ)

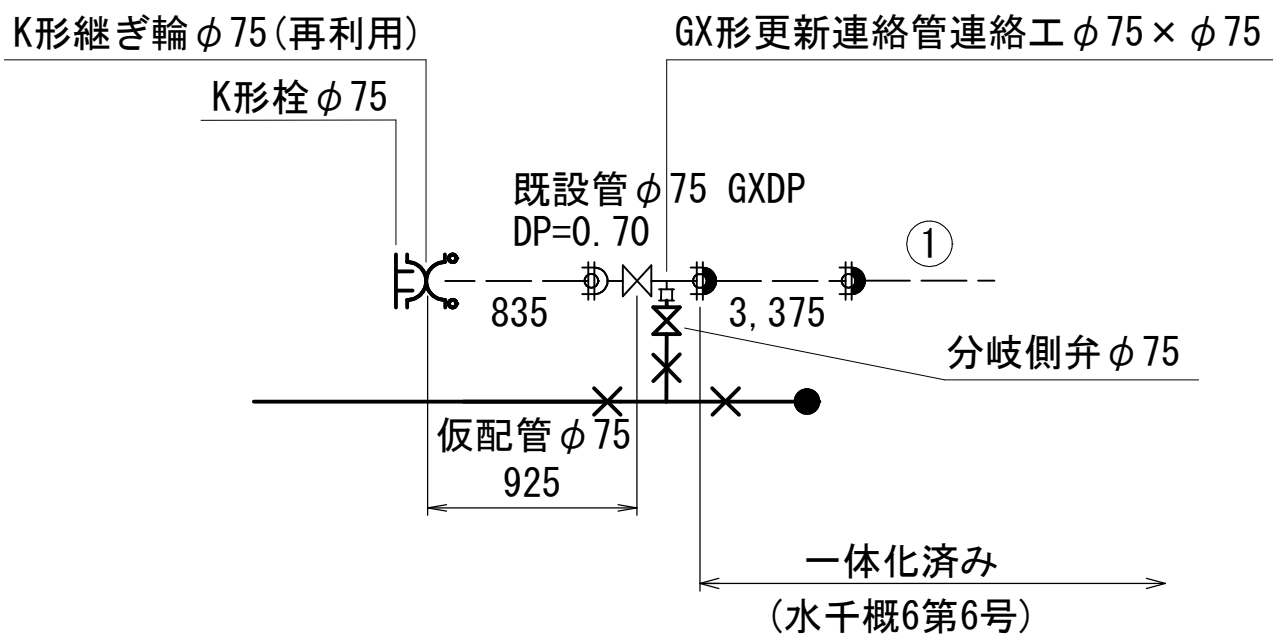


ウ箇所
(1タイプ)

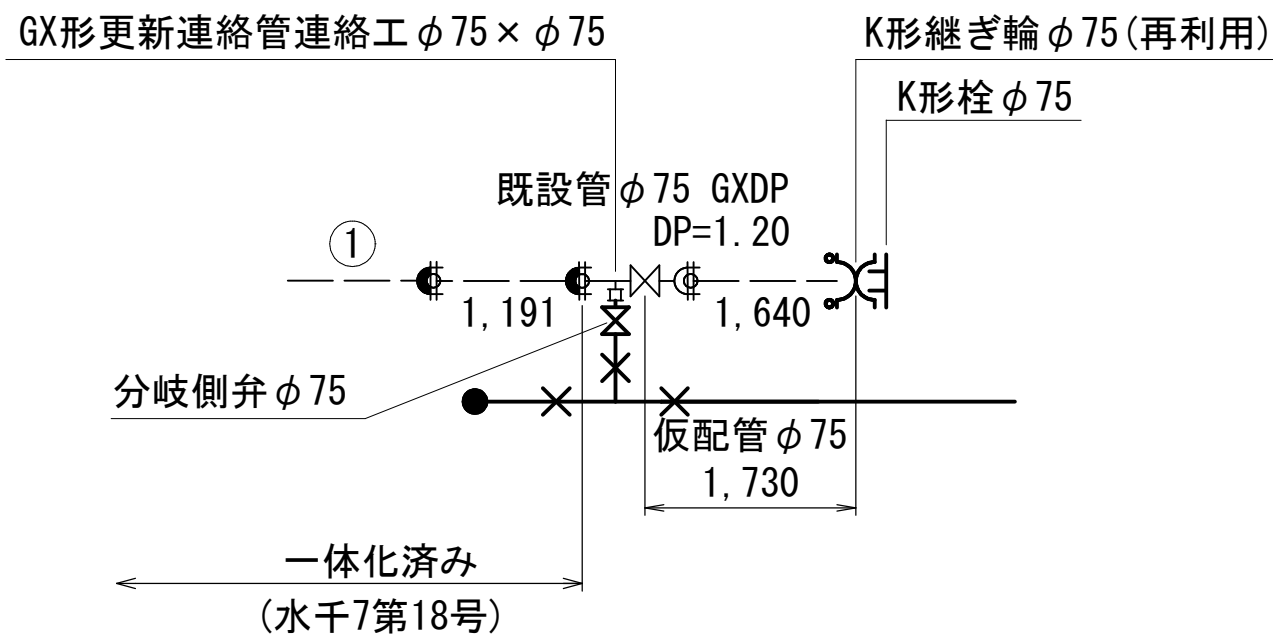


エ箇所
(1タイプ)

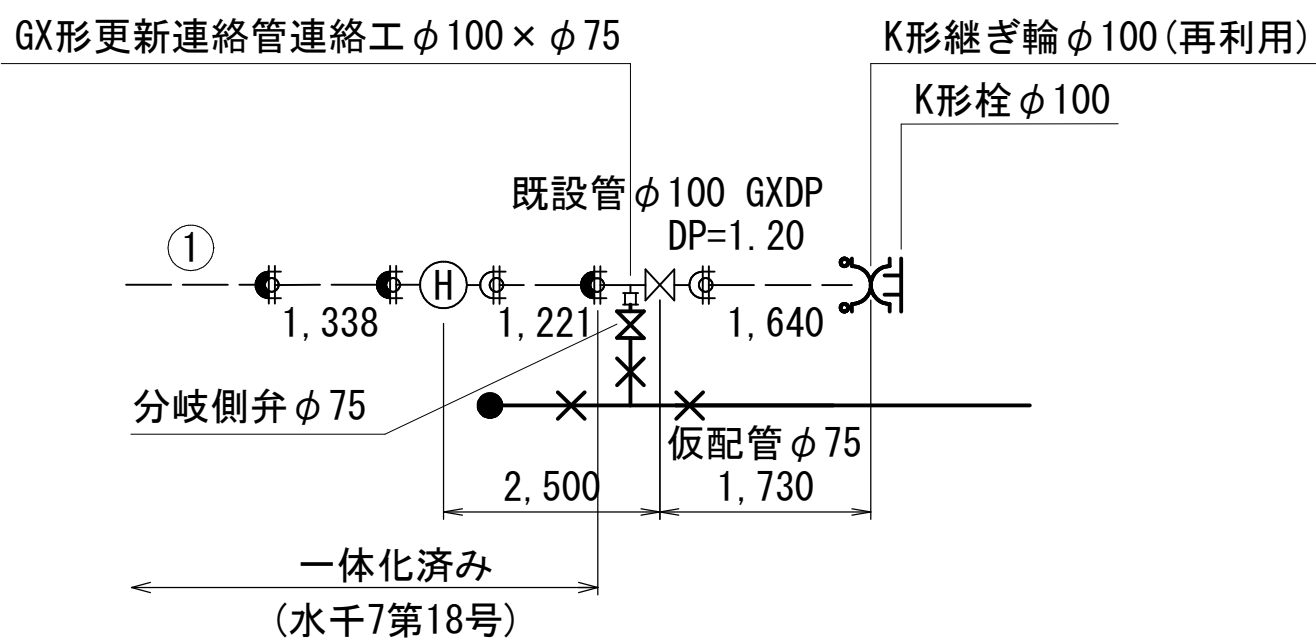

オ箇所
(1タイプ)

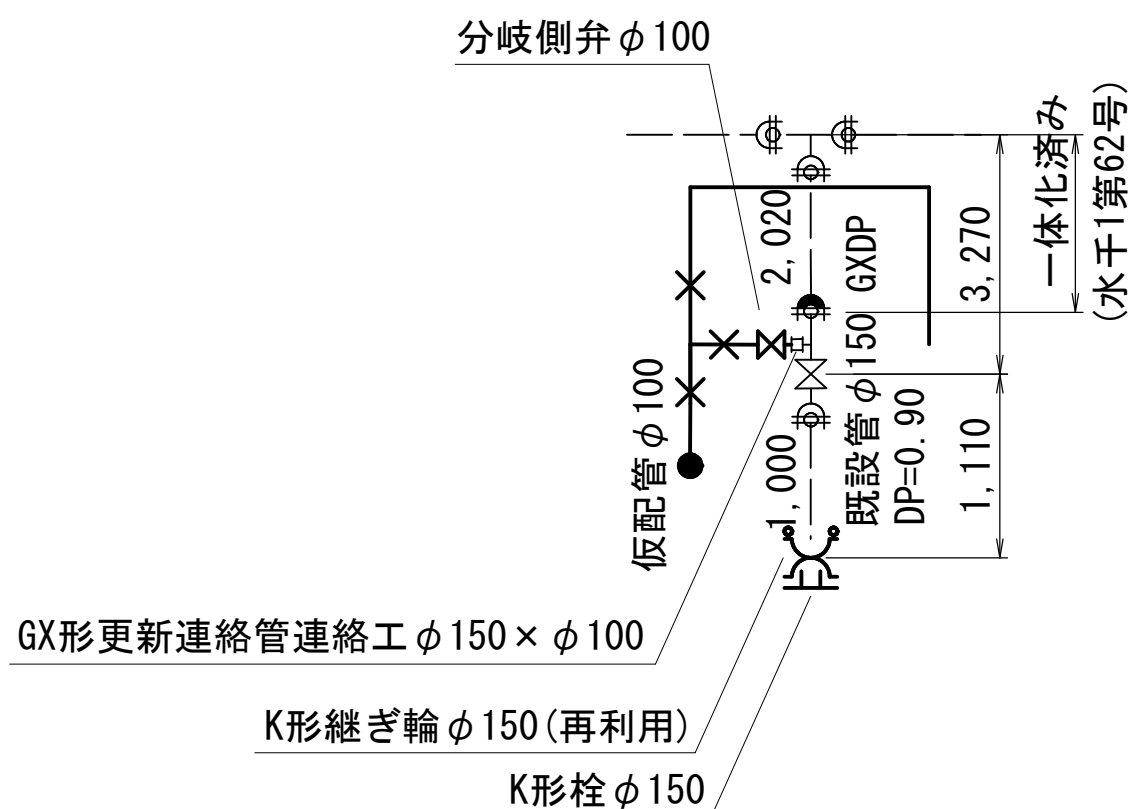



カ箇所
(1タイプ)

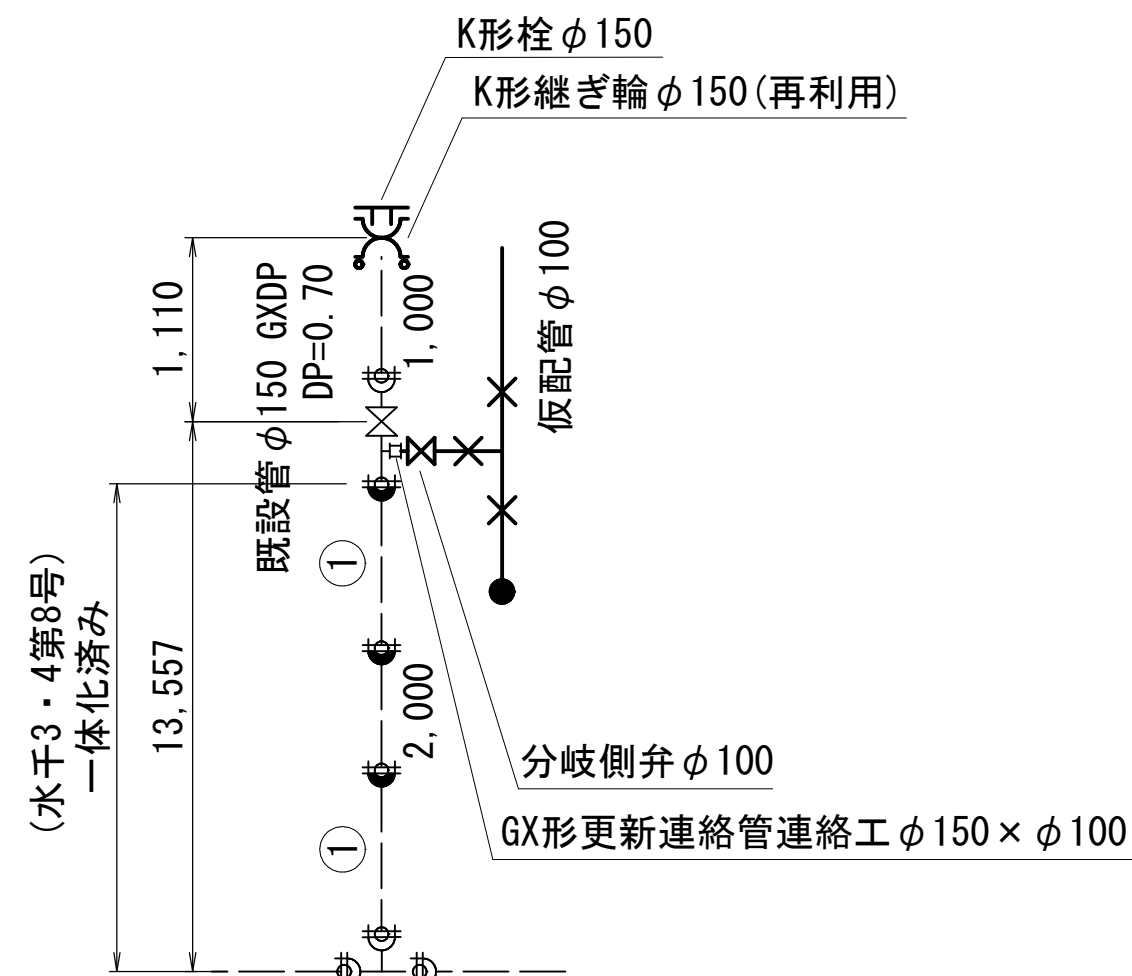

仮配管施工図 (参考図)

工 事 名 称	千葉県美浜区高浜5丁目29番地先 配水管整備工事				
図 面 名 称	仮配管用連絡箇所詳細図				
図 面 枚 数	8 葉 中 8		縮 尺	—	
完 成	年 月 日		工事番号	水千8・9第20号	
区 画 記 号	H - 14		千葉県企業局		
整理番号			施工業者		
所 長	次 長	課 長	設 計	製 図	
所 長	次 長	課 長	監 督	製 図	

路面本復旧平面図・区画線設置工平面図 S=1/500

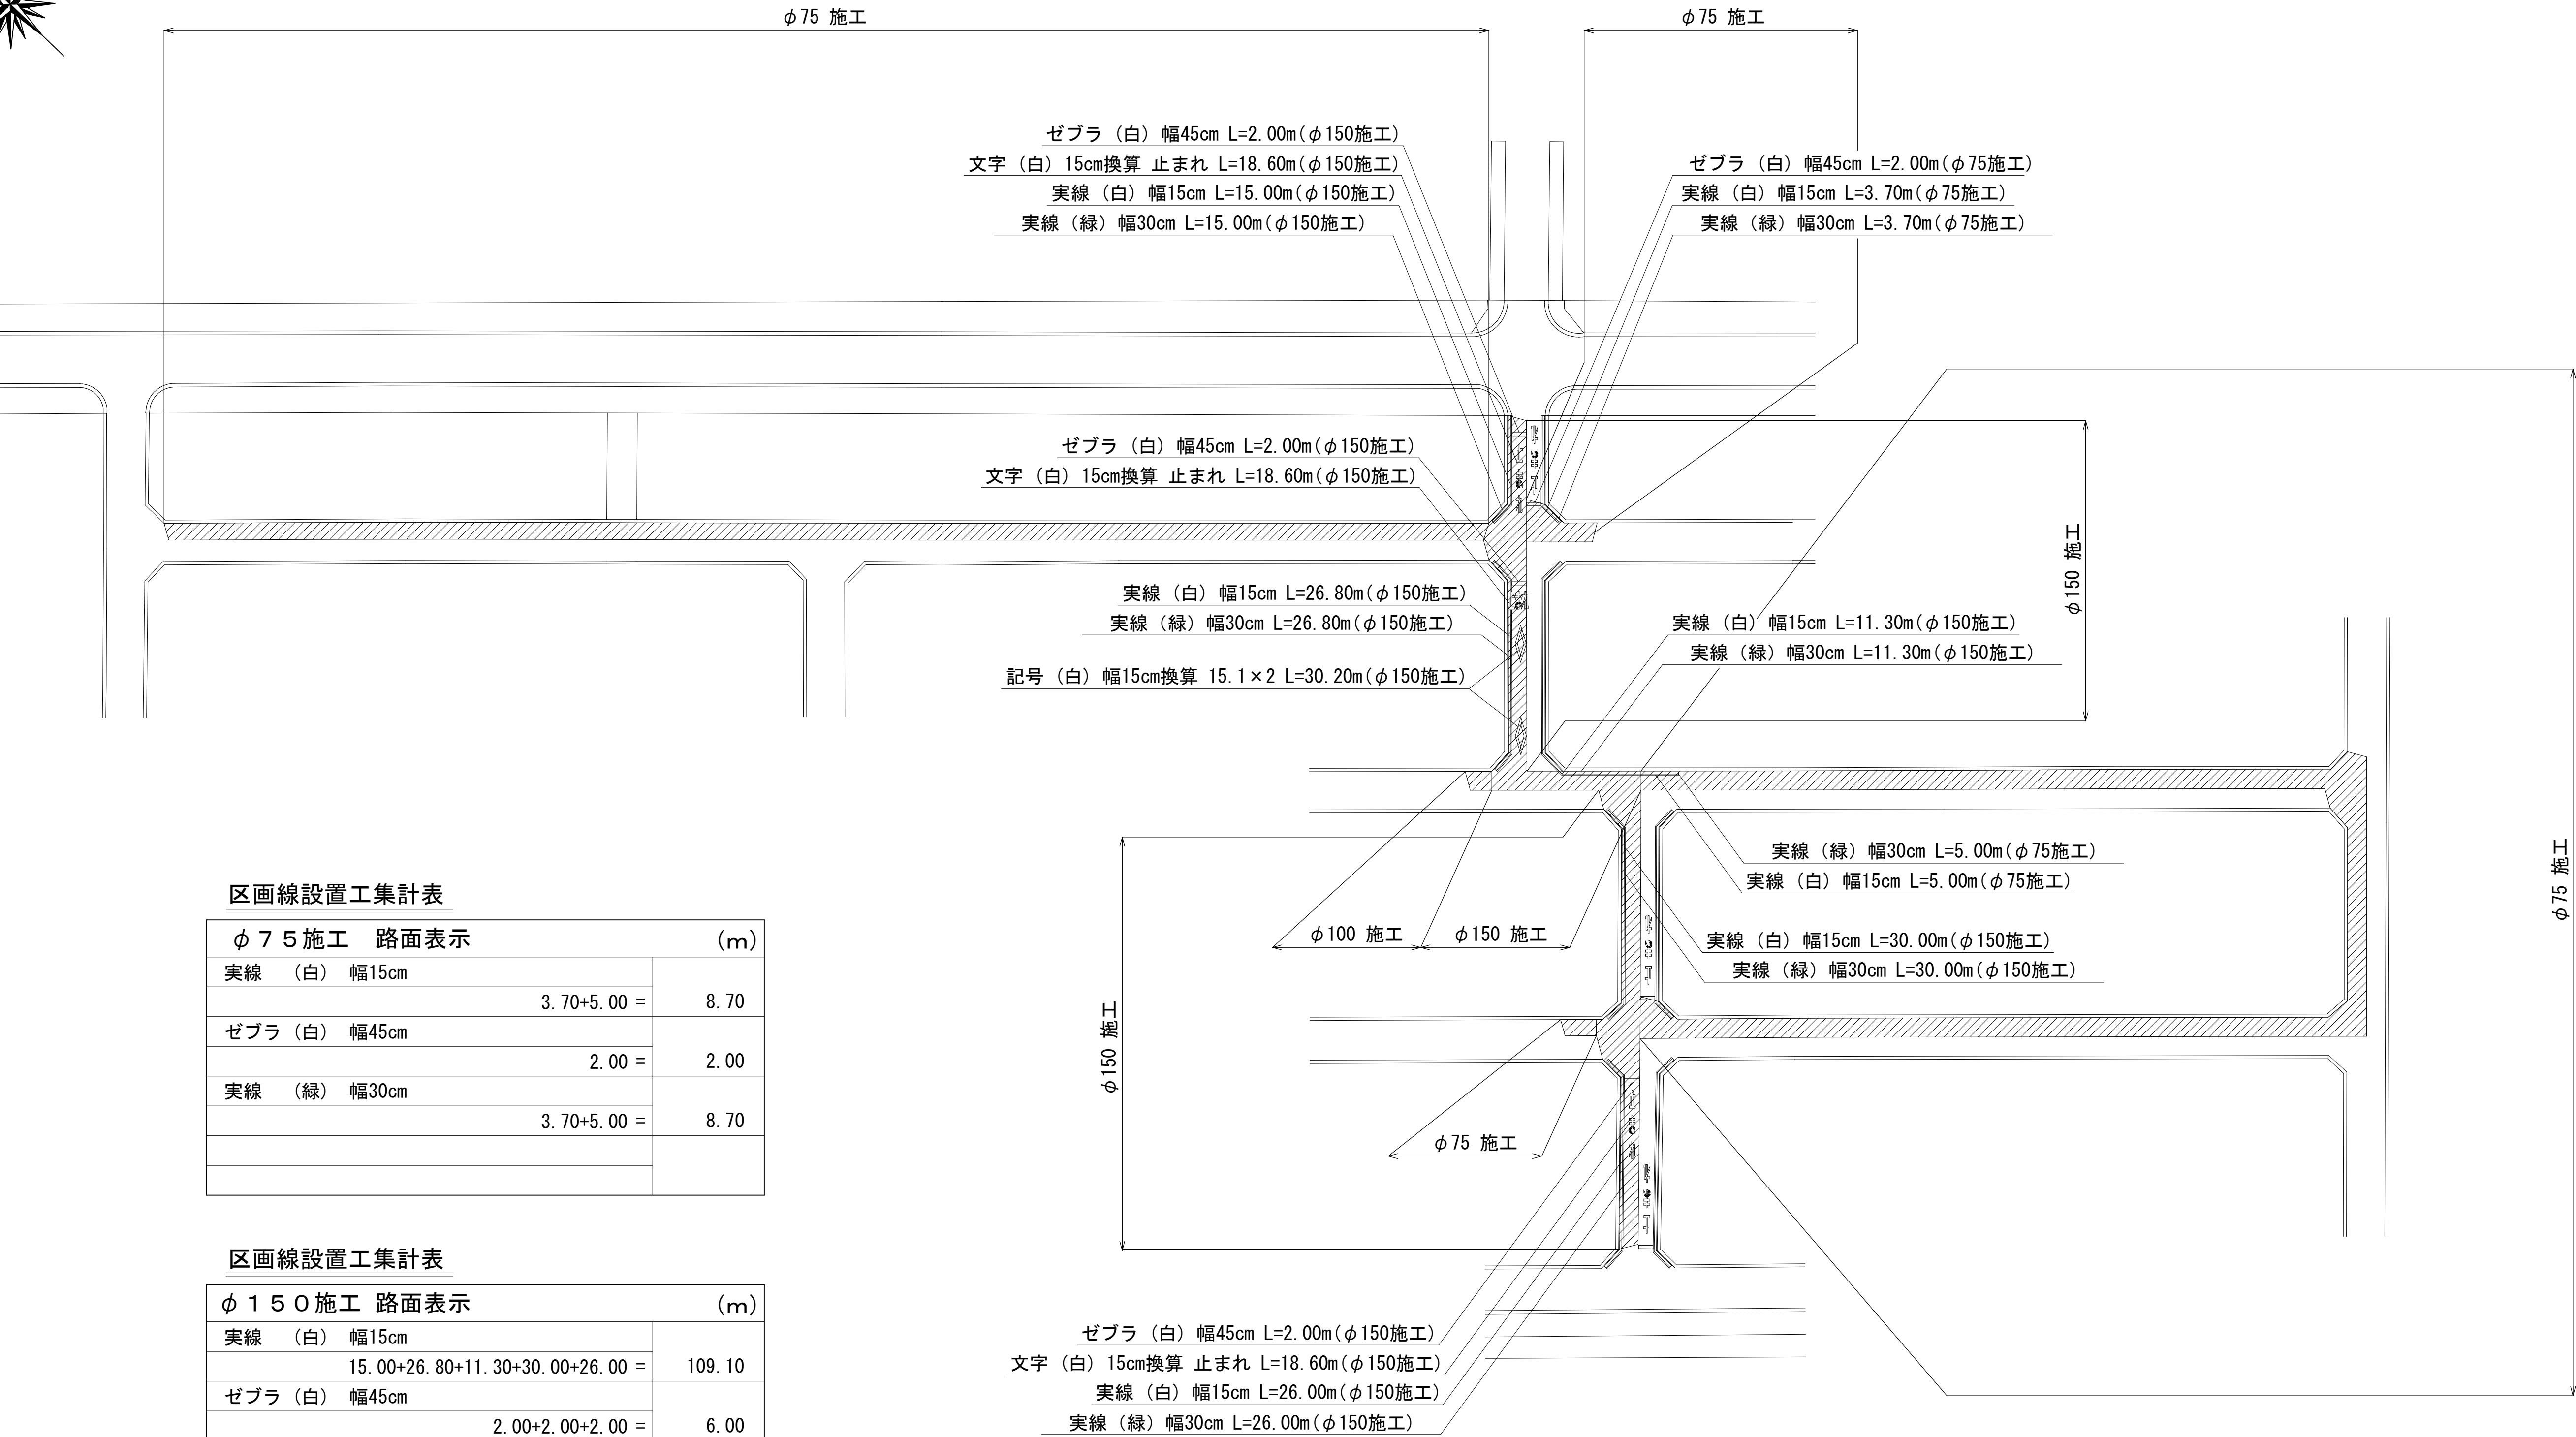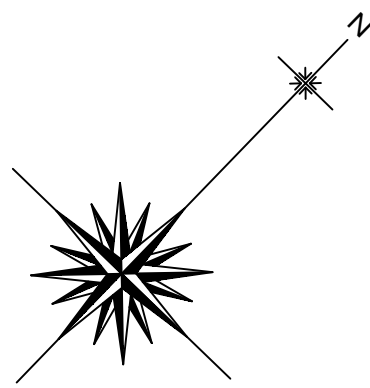

区画線設置工集計表

φ 7 5 施工 路面表示 (m)		
実線 (白) 幅15cm		8.70
3.70+5.00 =		
ゼブラ (白) 幅45cm		2.00
2.00 =		
実線 (緑) 幅30cm		8.70
3.70+5.00 =		

区画線設置工集計表

φ 1 5 0 施工 路面表示 (m)		
実線 (白) 幅15cm		109.10
15.00+26.80+11.30+30.00+26.00 =		
ゼブラ (白) 幅45cm		6.00
2.00+2.00+2.00 =		
記号 (白) 幅15cm換算		30.20
15.10×2 =		
文字 (白) 幅15cm換算		55.80
18.60+18.60+18.60 =		
実線 (緑) 幅30cm		109.10
15.00+26.80+11.30+30.00+26.00 =		

凡 例


番号 A 復旧

※ ----- 切断箇所



工 事 名 称	千葉県美浜区高浜5丁目29番地先 配 水 管 整 備 工 事				
図 面 名 称	路面本復旧平面図・区画線設置工平面図・区画線設置工集計表				
図 面 枚 数	2 葉 中 1	縮 尺	1 / 500		
完 成 年 月 日		工事番号	水千8・9第20号		
区 画 記 号	H - 14	千葉県企業局			
整理番号	施工業者				
所 長	次 長	課 長	設 計	製 図	
所 長	次 長	課 長	監 督	製 図	

路面本復旧求積図・路面本復旧求積表 s=1/500

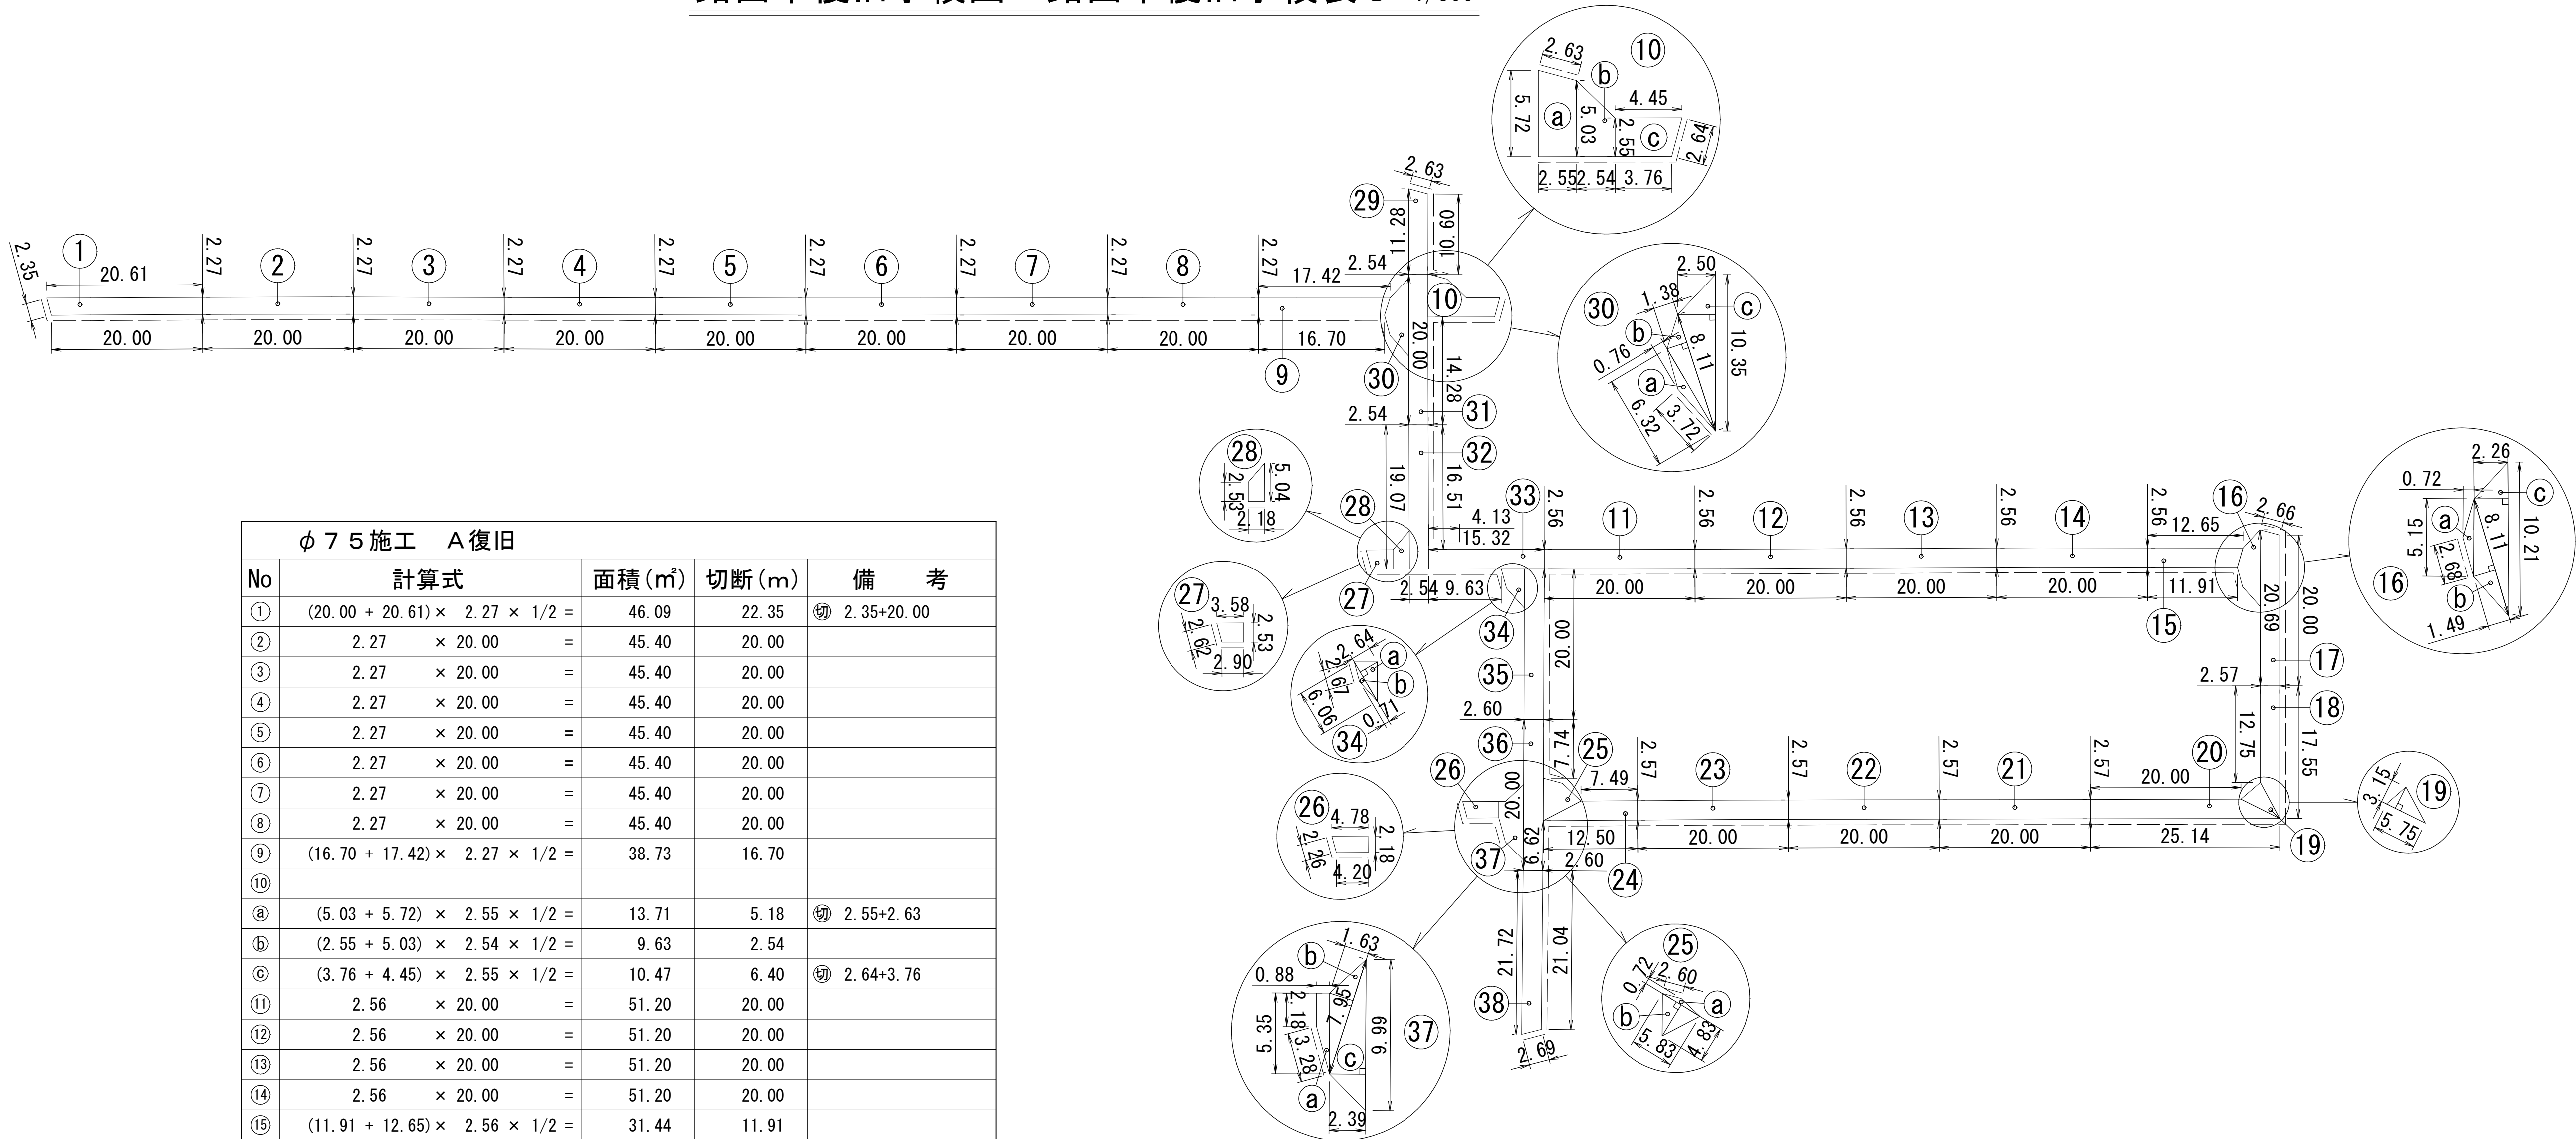

φ 7 5 施工 A 復旧				
No	計算式	面積 (㎡)	切断 (m)	備 考
①	$(20.00 + 20.61) \times 2.27 \times 1/2 =$	46.09	22.35	② 2.35+20.00
②	$2.27 \times 20.00 =$	45.40	20.00	
③	$2.27 \times 20.00 =$	45.40	20.00	
④	$2.27 \times 20.00 =$	45.40	20.00	
⑤	$2.27 \times 20.00 =$	45.40	20.00	
⑥	$2.27 \times 20.00 =$	45.40	20.00	
⑦	$2.27 \times 20.00 =$	45.40	20.00	
⑧	$2.27 \times 20.00 =$	45.40	20.00	
⑨	$(16.70 + 17.42) \times 2.27 \times 1/2 =$	38.73	16.70	
⑩				
Ⓐ	$(5.03 + 5.72) \times 2.55 \times 1/2 =$	13.71	5.18	② 2.55+2.63
Ⓑ	$(2.55 + 5.03) \times 2.54 \times 1/2 =$	9.63	2.54	
Ⓒ	$(3.76 + 4.45) \times 2.55 \times 1/2 =$	10.47	6.40	② 2.64+3.76
⑪	$2.56 \times 20.00 =$	51.20	20.00	
⑫	$2.56 \times 20.00 =$	51.20	20.00	
⑬	$2.56 \times 20.00 =$	51.20	20.00	
⑭	$2.56 \times 20.00 =$	51.20	20.00	
⑮	$(11.91 + 12.65) \times 2.56 \times 1/2 =$	31.44	11.91	
⑯				
Ⓐ	$5.15 \times 0.72 \times 1/2 =$	1.85	2.68	
Ⓑ	$8.11 \times 1.49 \times 1/2 =$	6.04		
Ⓒ	$10.21 \times 2.26 \times 1/2 =$	11.54		
⑰	$(20.00 + 20.69) \times 2.57 \times 1/2 =$	52.29	22.66	② 2.66+20.00
⑱	$(12.75 + 17.55) \times 2.57 \times 1/2 =$	38.94	17.55	
⑲	$5.75 \times 3.15 \times 1/2 =$	9.06		
⑳	$(20.00 + 25.14) \times 2.57 \times 1/2 =$	58.00	25.14	
㉑	$2.57 \times 20.00 =$	51.40	20.00	
㉒	$2.57 \times 20.00 =$	51.40	20.00	
㉓	$2.57 \times 20.00 =$	51.40	20.00	
㉔	$(7.49 + 12.50) \times 2.57 \times 1/2 =$	25.69	12.50	
㉕				
Ⓐ	$5.83 \times 0.72 \times 1/2 =$	2.10	2.60	
Ⓑ	$5.83 \times 4.83 \times 1/2 =$	14.08		
㉖	$(4.20 + 4.78) \times 2.18 \times 1/2 =$	9.79	6.46	② 2.26+4.20
	小 計	1056.25	434.67	

φ 1 0 0 施工 A 復旧				
No	計算式	面積 (㎡)	切断 (m)	備 考
㉗	$(2.90 + 3.58) \times 2.53 \times 1/2 =$	8.20	5.52	② 2.62+2.90
㉘	$(2.53 + 5.04) \times 2.18 \times 1/2 =$	8.25	2.18	
	小 計	16.45	7.70	

φ 1 5 0 施工 A 復旧				
No	計算式	面積 (㎡)	切断 (m)	備 考
㉙	$(10.60 + 11.28) \times 2.54 \times 1/2 =$	27.79	13.23	② 2.63+10.60
㉚				
Ⓐ	$6.32 \times 0.76 \times 1/2 =$	2.40	3.72	
Ⓑ	$8.11 \times 1.38 \times 1/2 =$	5.60		
Ⓒ	$10.35 \times 2.50 \times 1/2 =$	12.94		
㉛	$2.54 \times 20.00 =$	50.80	14.28	
㉜	$2.54 \times 19.07 =$	48.44	19.05	② 2.54+16.51
㉝	$2.56 \times 15.32 =$	39.22	13.76	② 4.13+9.63
㉞				
Ⓐ	$6.06 \times 2.64 \times 1/2 =$	8.00		
Ⓑ	$6.06 \times 0.71 \times 1/2 =$	2.15	2.67	
㉟	$2.60 \times 20.00 =$	52.00	20.00	
㊱	$2.60 \times 20.00 =$	52.00	14.36	② 6.62+7.74
㊲				
Ⓐ	$(2.18 + 5.35) \times 0.88 \times 1/2 =$	3.31	3.28	
Ⓑ	$7.95 \times 1.63 \times 1/2 =$	6.48		
Ⓒ	$9.99 \times 2.39 \times 1/2 =$	11.94		
㊳	$(21.04 + 21.72) \times 2.60 \times 1/2 =$	55.59	23.73	② 2.69+21.04
	小 計	378.66	128.08	

工 事 名 称	千葉県美浜区高浜5丁目29番地先 配 水 管 整 備 工 事				
図 面 名 称	路面本復旧求積図 路面本復旧求積表				
図 面 枚 数	2 葉 中 2	縮 尺	1 / 500		
完 成 日	年 月 日	工事番号	水千8・9第20号		
区 画 記 号	H - 14	千葉県企業局			
整理番号	施工業者				
所 長	次 長	課 長	設 計		製 図
所 長	次 長	課 長	監 督		製 図