

市原市 皆吉



位置図 S=1:15,000











凡 例	
***** (*****)	市役延長(管路延長から仕切弁を除く) (平直延長)
-----	新設水主管
-----	既設水主管
⊗	仕切弁
⊙	空気を付排水栓
⊕	重水器

給水管切替工	
N=10箇所	給水管取出 タイプA PE20mm (メータ接続)
	③ ④ ⑦ ~ ⑩
	給水管取出 タイプB PE20 (25)mm (給排水用SSP・SSP接続)
	① ② ⑤ ⑥

以下、4葉を承認する。


工事番号	整8配-10						
工事名	皆吉地先配水管布設工事 (R8-2)						
工事場所	市庭市 皆吉						
図面種別	平面図 位置図						
縮尺	図示						
図面番号	全 4 葉の内第 1 号						
市長	部長	次長	課長	補佐	係長	技師	
市庭市 上下水道部 水道整備課							

横断図 S=1/100

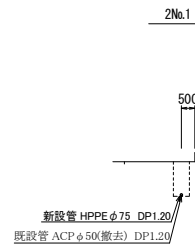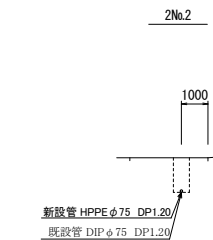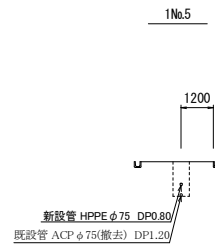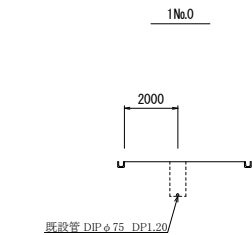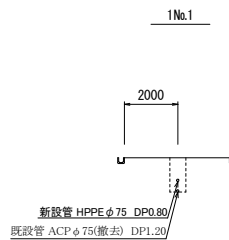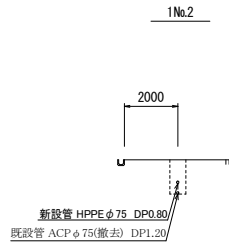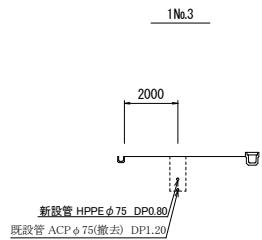
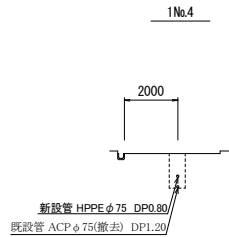


工事番号	整R8配-10						
工事名	皆吉地先配水管布設工事(R8-2)						
工事場所	市原市 皆吉						
図面種別	横断面図						
縮 尺	S=1:100						
図面番号	全 4 葉 の 第 2 号						
市長	部長	次長	課長	補佐	係長	設計	
市原市 上下水道部 水道整備課							

S=1 : 10

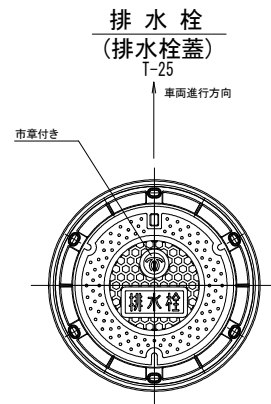


浅層埋設用ソフトシール仕切弁

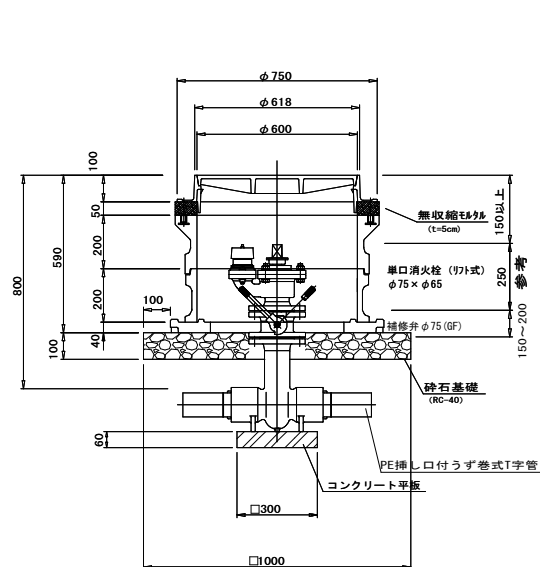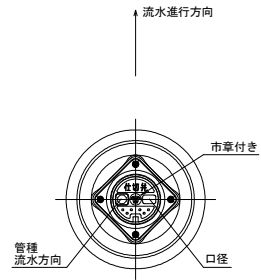

※補修弁のレバー(SUS)は民地側にすること。

※消火栓の口金は鉄蓋の蝶番側の反対側にすること。

※水道配水用ポリエチレン管に設置する仕切弁には、コンクリート板を設置するものとする。

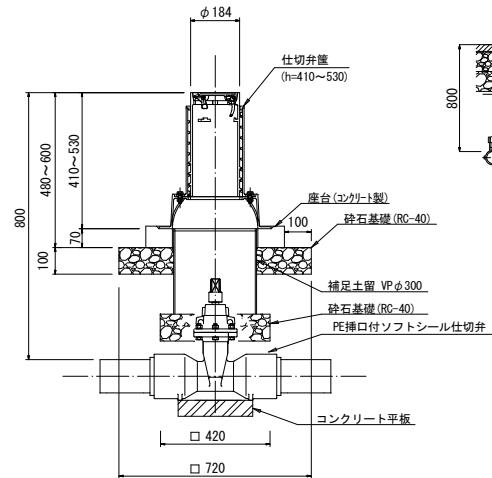

※仕切弁筐の向きは、原則として流水方向に向けて設置すること。


ただし、高さの調整を行い向きが合わない場合はこのかぎりではない。

路面復旧標準図 S=Free

S=Free


普通舗装(Ⅱ)

(市道・私道)

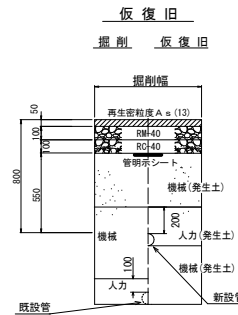


本復旧

本復旧幅

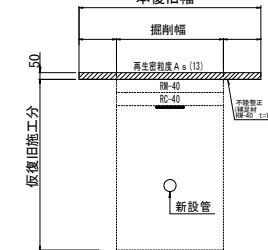

砂利道

掘削 復旧

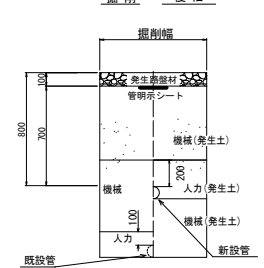


給水取出標準図

S=Free

タイプA


(メータ接続)

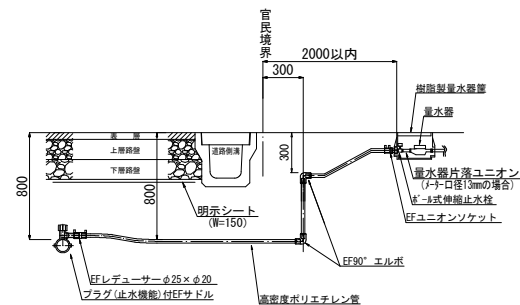

タイプB

(既設PP接続)

(既設SSP接続)

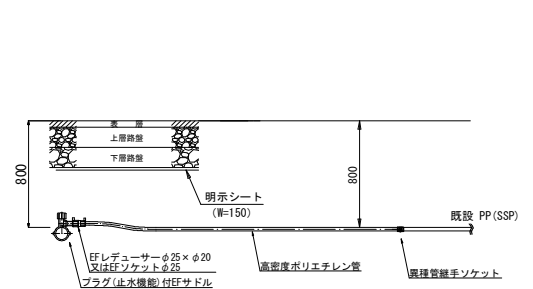


宅地内復旧図

S=Free


土 砂

復 旧

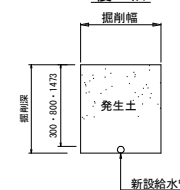

コンクリート

復 旧

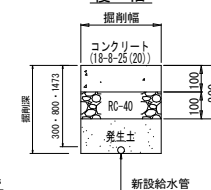


工事番号	整R8配-10						
工事名	皆吉地先配水管布設工事（R8-2）						
工事場所	市市区 皆吉						
図面種別	各種什屋設備設置標準車庫 踏査復旧標準段、給水和成標準段、宅内復旧図						
縮尺	図 示						
図面番号	全 4 葉 の 内 第 3 号						
市長	部長	次長	課長	補佐	係長	設計	
市市区 上下水道部 水道整備課							

舗装本復旧平面図 S=1:500


市原市 皆吉

表層工(再生密粒度As13mm t=5cm) A=470㎡

【1路線】

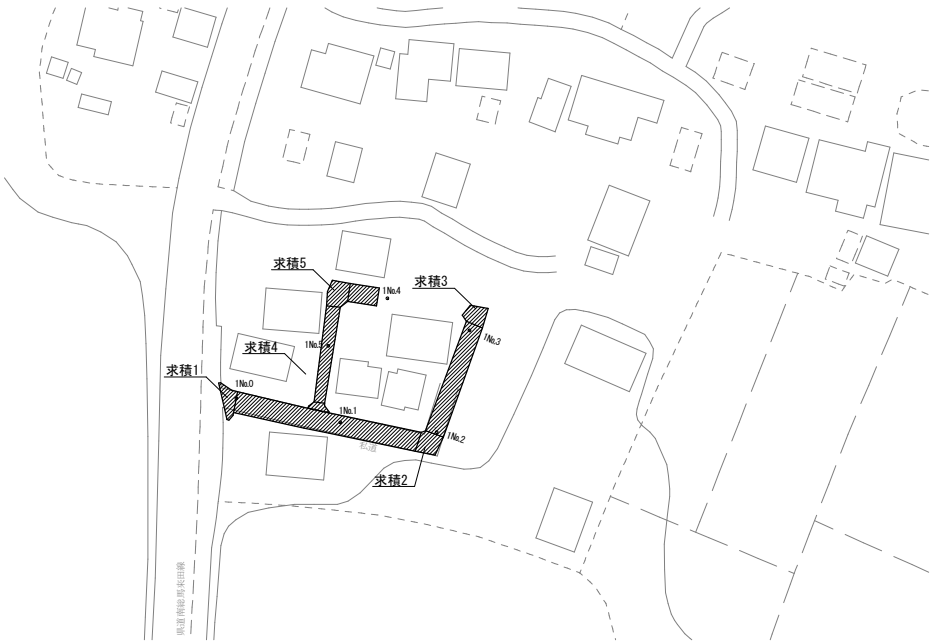

【2路線】

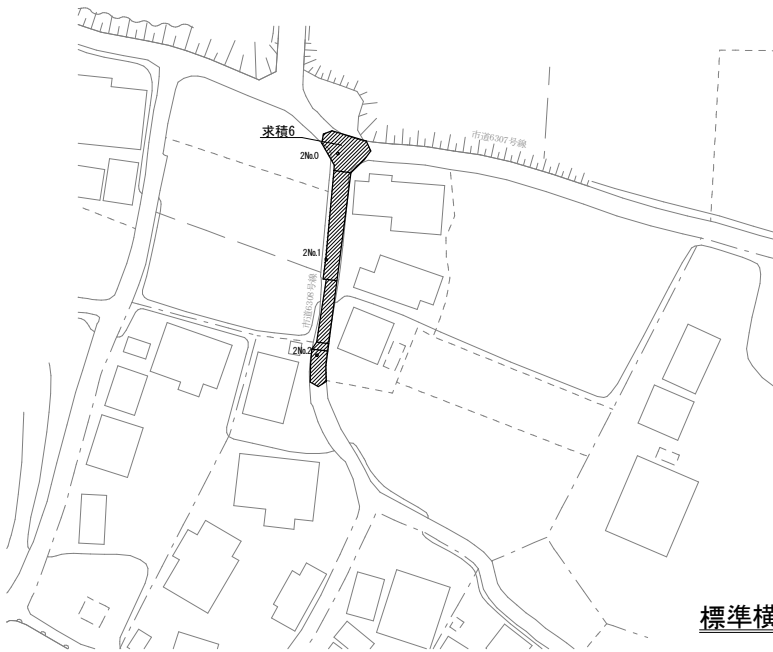

標準横断面図 S=1:100

2No.1



表層工:再生密粒度As13mm t=5cm


舗装本復旧幅

【1路線 普通舗装Ⅱ】


測点No.	復旧幅
1No.0	3.950
1No.0+14.90	3.800
1No.0+19.00	3.700
1No.1	3.700
1No.1+14.40	3.700
1No.1+19.00	3.500
1No.2	3.500
1No.2+19.00	3.200
1No.4+1.20	3.400
1No.4+6.70	3.400
1No.4+13.90	2.600
1No.5	2.400
1No.5+12.10	2.000

求積図 S=1:100


※()切断延長

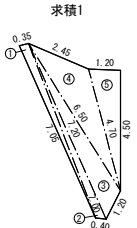


求積3

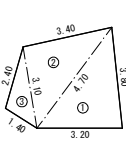


求積5

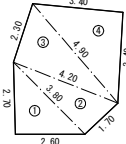

求積2

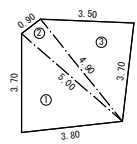

求積4

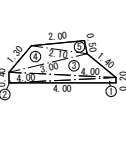

標準横断面図 S=1:100

1No.1



表層工:再生密粒度As13mm t=5cm

舗装本復旧幅


【2路線 普通舗装Ⅱ】

測点No.	復旧幅
2No.0+3.60	2.800
2No.1	2.600
2No.1+4.00	2.600
2No.1+4.00	2.000
2No.1+15.90	2.300
2No.1+17.30	3.000
2No.2	2.900
2No.2+3.00	3.000

求積図 S=1:100

※()切断延長

求積6

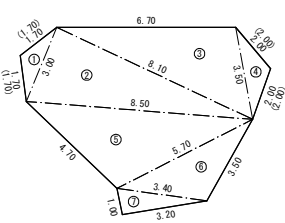

凡例


	普通舗装(Ⅱ) 再生密粒度As13
--	----------------------

工事番号	整R8配-10
工事名	皆吉地先配水管布設替工事(R8-2)
工事場所	市原市 皆吉
図面種別	舗装本復旧平面図
縮尺	S=1:500
図面番号	全 4 葉の内第 4 号
市長 部長 次長 課長 補佐 係長 設計	
市原市 上下水道部 水道整備課	


※ 舗装復旧の影響範囲については、市原市道路局用工事決通仕様書による。

S=Free

【1路線】配水用ポリエチレン管(φ75mm)L=112.380(113.800)

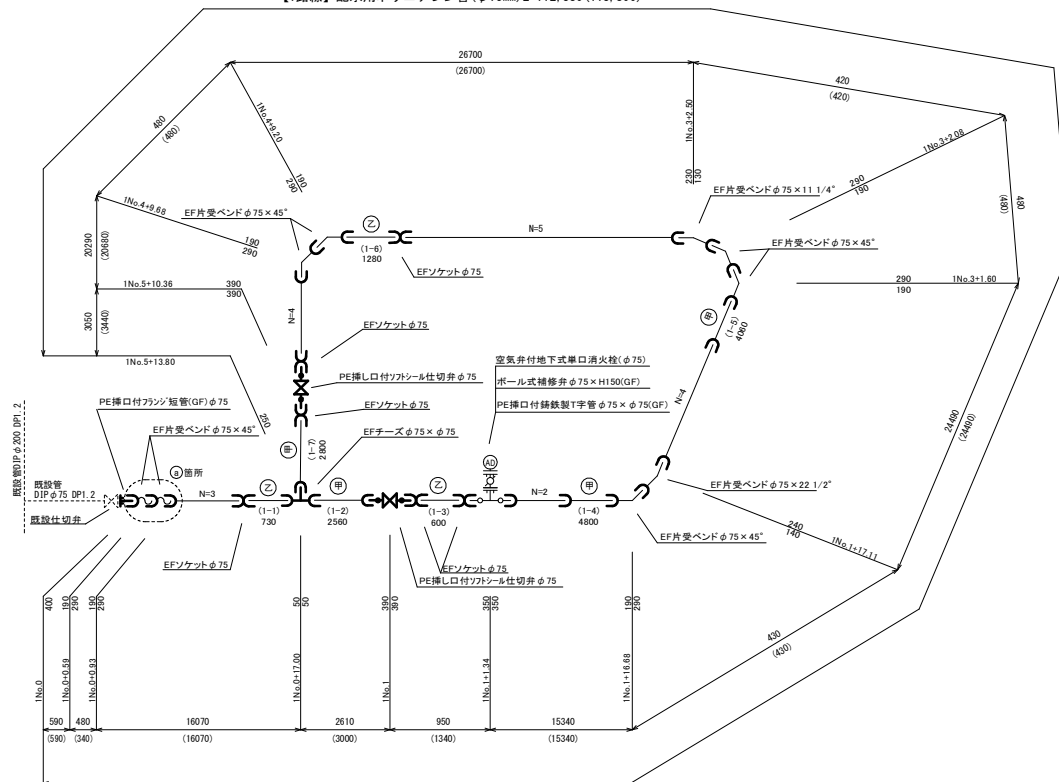


【2路線】配水用ポリエチレン管(φ75mm)L=38,220(39,000

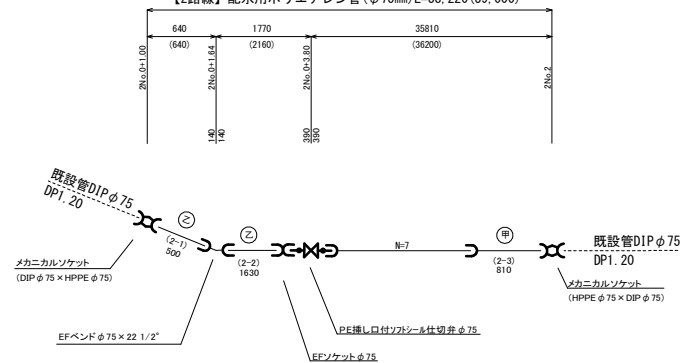

凡 例	
※ 注意	市販延長(管理延長から仕切管を除く) (平園延長)
	新設水主管
	既設水主管
	ホリエナレシ管 EF受口直置管
	ホリエナレシ管 ソケット
	ホリエナレシ管 ベンド・片受バンド
	ホリエナレシ管 EF受ナース
	PE継口付フランチ管(GF)
	メカニカルソケット
	PE継口付ソフシルシ仕切管
	既設仕切管
	PE継口付ラウズ式管(GF)
	ボーム式補修管(GF)
	変換分排水継
	平切管
	乙管

① 箇所

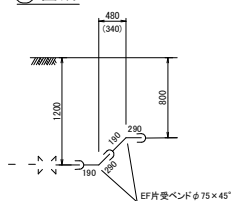

工事番号	整R8配-10						
工事名	皆吉地先配水管布設替工事 (R8-2)						
工事場所	市原市 皆吉						
図面種別	配 管 図 (参考)						
縮 尺	S-Free						
図面番号							
市長	部長	次長	課長	補佐	係長	技師	
市原市 上下水道部 水道整備課							

