

施設平面図 縮尺 1:500




凡例

記号	名称
	実施路線
	既設路線
	計画路線
	小型マンホール(塩ビ)
	楕円マンホール
	0号マンホール
	1号マンホール
	2号マンホール
	副管取付マンホール
	汚水樹及び取付管
	汚水樹(T-2差)及び取付管
	汚水樹(鉄蓋)及び取付管
	在来管
	水道管
	ガス管
	NTT 地中線
	東京電力 地中線




令和 8 年 度	
工 事 名	丸山地区管渠布設工事 (その67)
路線番号	
工事場所	船橋市丸山4丁目199番17地先
図面種別	施設平面図
縮 尺	1:500
図面番号	全 5 案の内第 1 号
船橋市下水道河川整備課	

平面図 縮尺 1/500

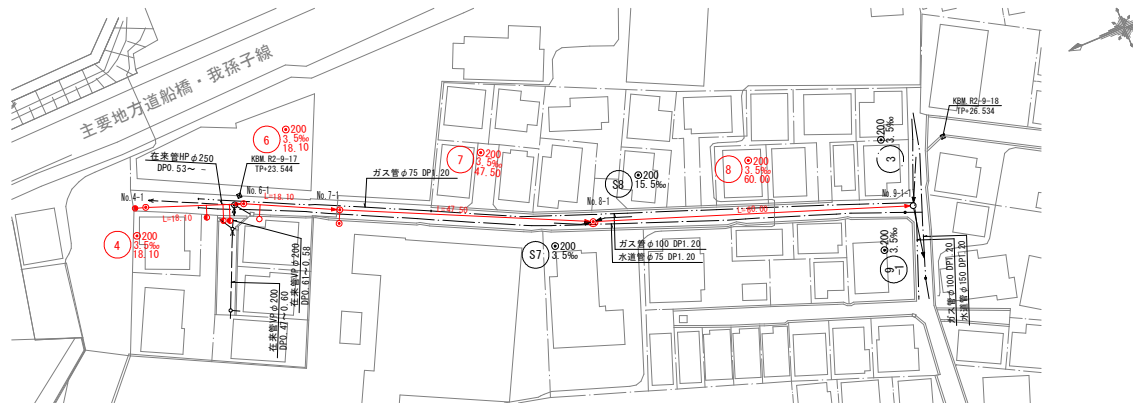

縦断面図 横 1/500 縦 1/100

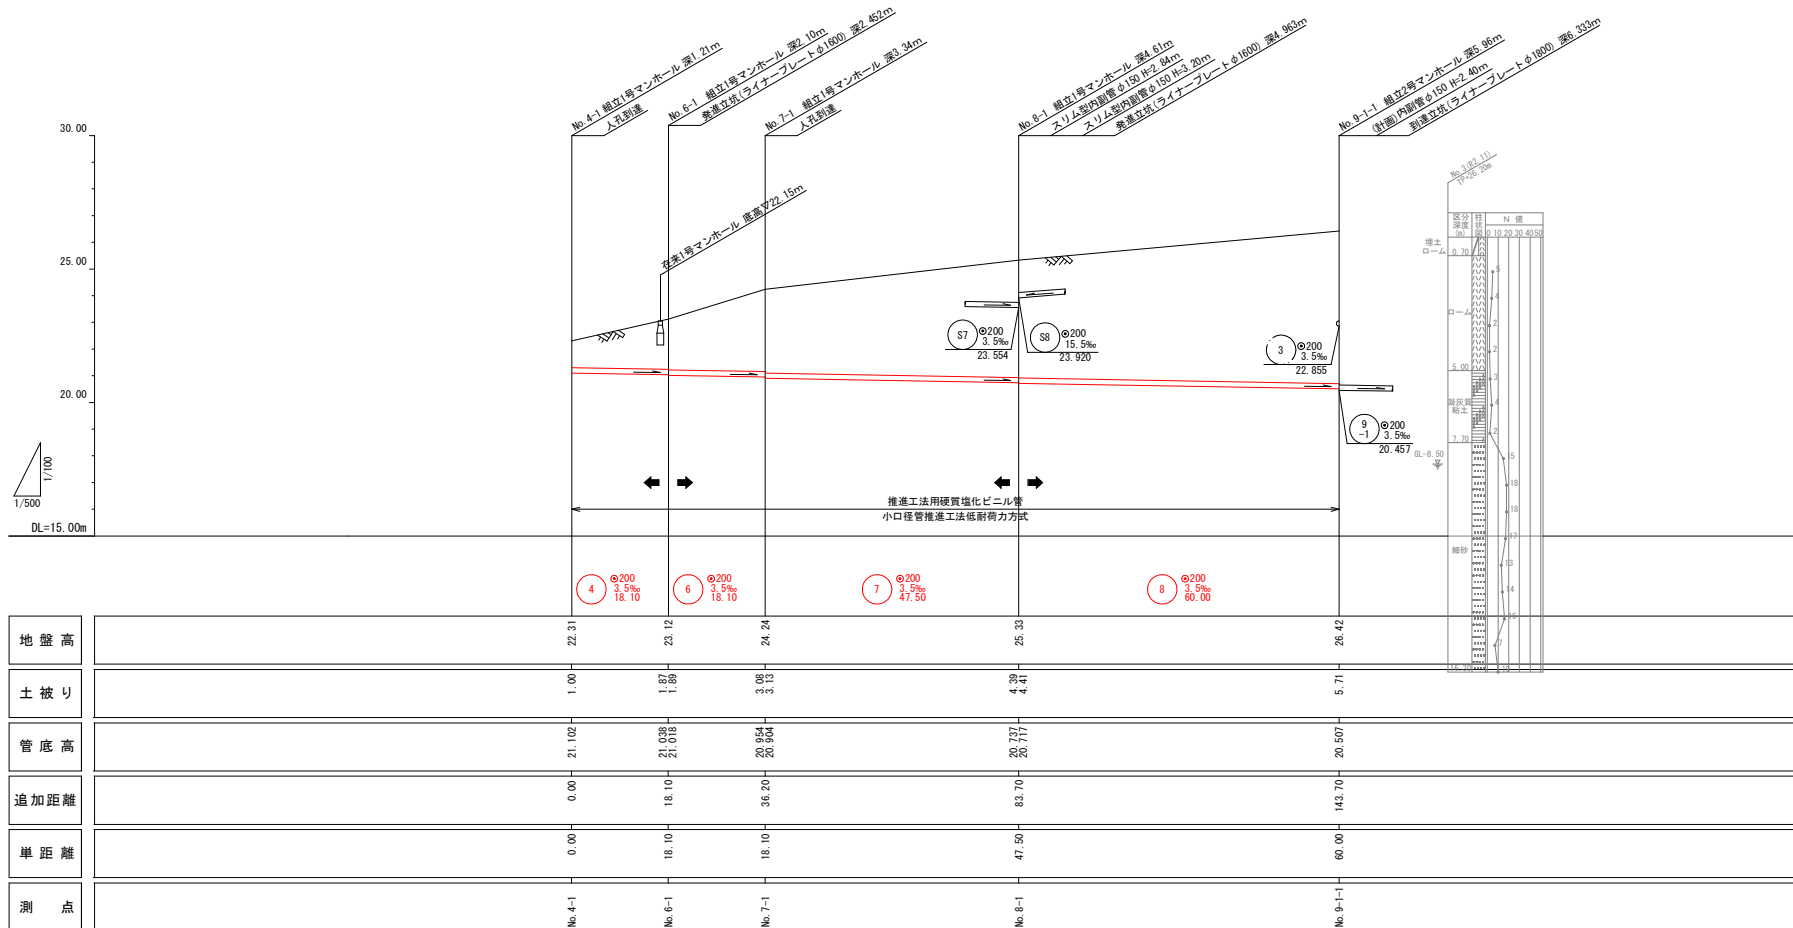


凡例

記号	名称
→	実施路線
→	既設路線
→	計画路線
○	小型マンホール(塩ビ)
○	橋門マンホール
○	0号マンホール
○	1号マンホール
○	2号マンホール
○	副管取付マンホール
○	汚水樹及び取付管
○	汚水樹(T-2蓋)及び取付管
○	汚水樹(鉄蓋)及び取付管
○	在来管
○	水道管
○	ガス管
○	N.T.T. 地中線
○	東京電力 地中線


令和 8 年 度

工 事 名	丸山地区管渠布設工事 (その67)
路線番号	4 5 6 7 8
工事場所	船橋市丸山4丁目199番17地先
図面種別	平面図・縦断面図
縮 尺	図 示
図面番号	全 5 葉の内第 2 号
船橋市下水道河川整備課	

平面図 縮尺 1/500

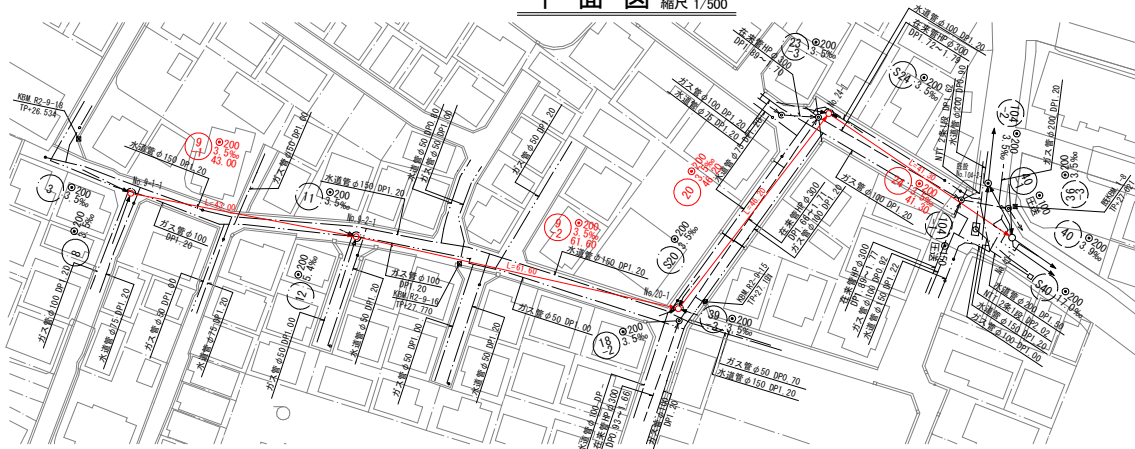

縦断面図 横尺 1/500 縮尺 縦 1/100

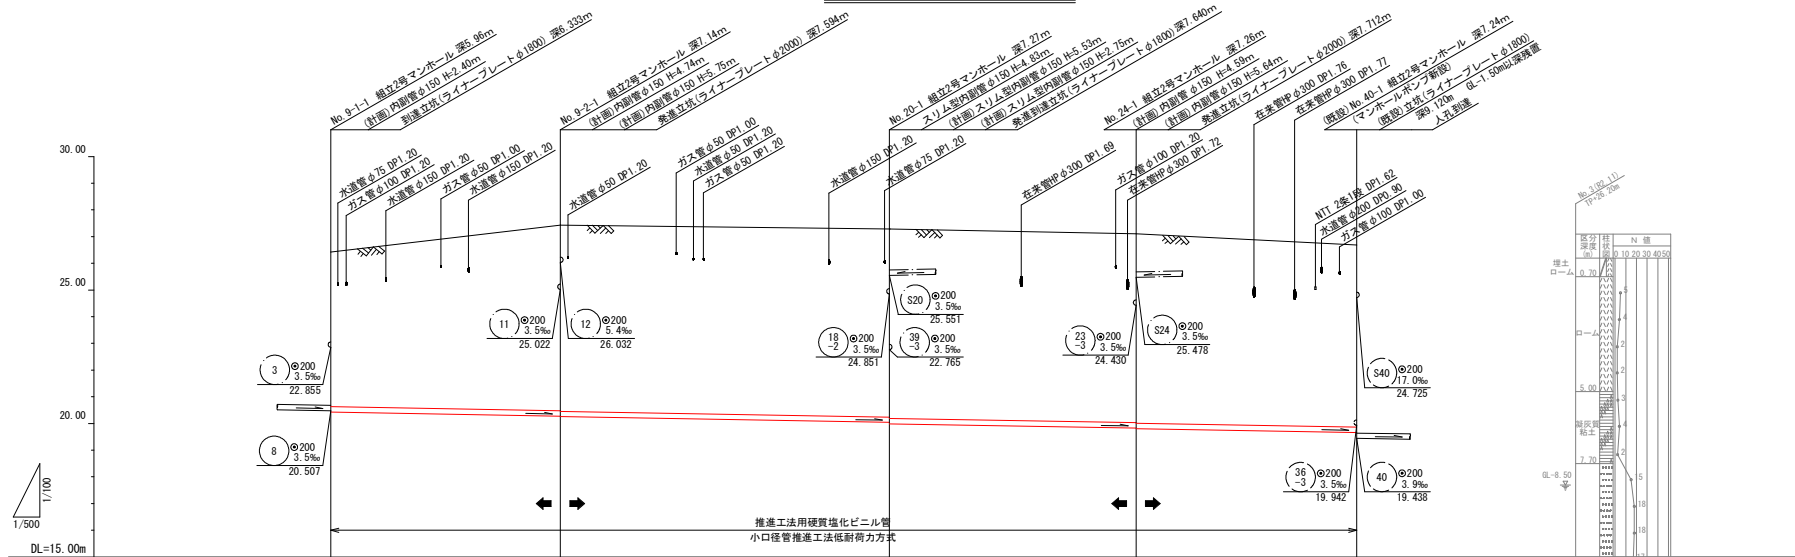




凡例

記号	名称
	実施路線
	既設路線
	計画路線
	小型マンホール(塩ビ)
	横円マンホール
	0号マンホール
	1号マンホール
	2号マンホール
	副管取付マンホール
	汚水樹及び取付管
	汚水樹(T-2蓋)及び取付管
	汚水樹(鉄蓋)及び取付管
	在来管
	水道管
	ガス管
	N T T 地中線
	東京電力 地中線


地盤高	26.42	27.43	27.29	27.10	26.68
土被り	5.76	6.84	7.01	7.05	6.78
管底高	20.457	20.306	20.070	19.858	19.690
追加距離	0.00	43.00	104.60	150.80	192.10
単距離	0.00	43.00	61.60	46.20	41.30
測点	No. 9-1-1	No. 9-2-1	No. 20-1	No. 24-1	(既設) No. 40-1

令和 8 年 度	
工 事 名	丸山地区管渠布設工事(その67)
路線番号	① ③ ⑤ ⑦ ⑨
工事場所	船橋市丸山4丁目199番17地先
図面種別	平面図・縦断面図
縮 尺	図 示
図面番号	全 5 葉の内第 3 号
船橋市下水道河川整備課	

平面図 縮尺 1/500

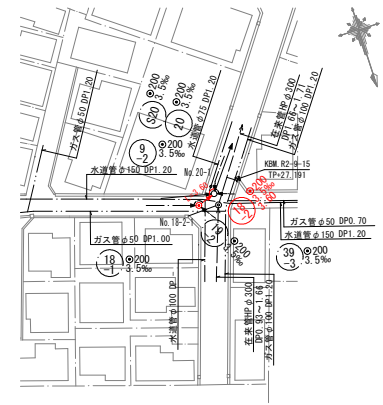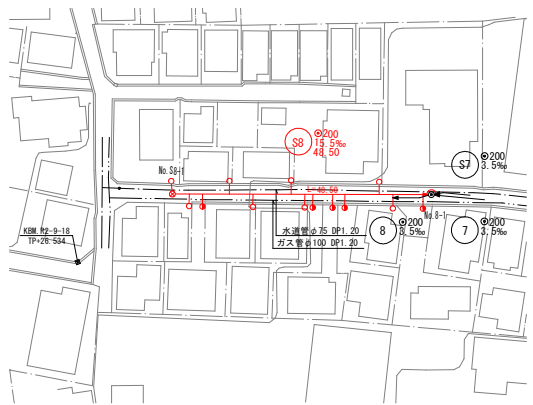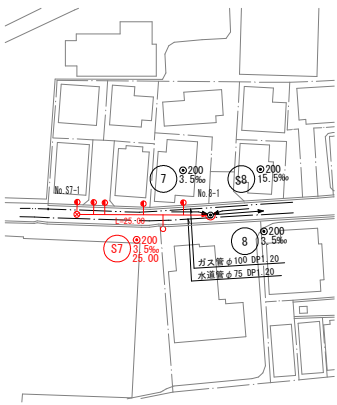

縦断面図 横尺 1/500
縦尺 縦 1/100

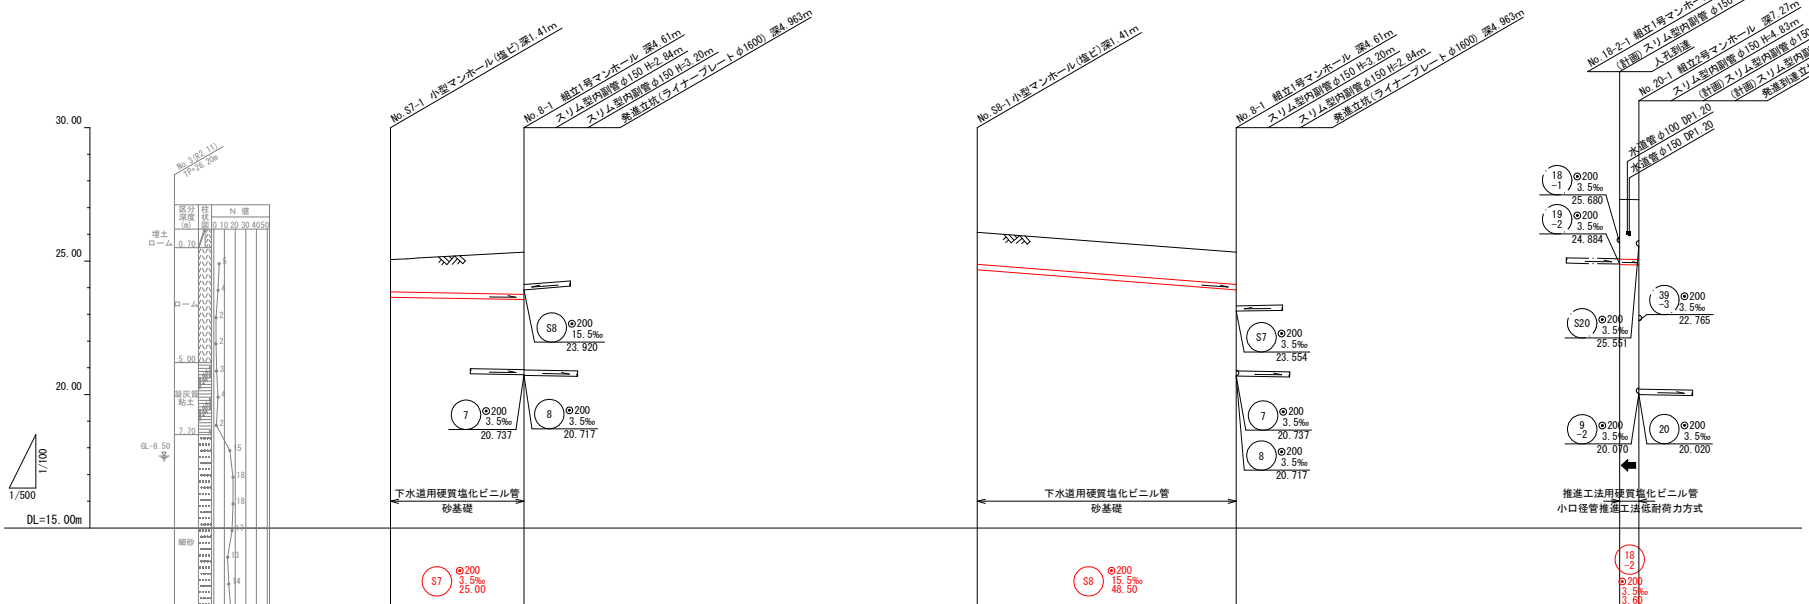


凡 例	
記号	名称
	実施路線
	既設路線
	計画路線
	小型マンホール(塩ビ)
	横円マンホール
	0号マンホール
	1号マンホール
	2号マンホール
	副管取付マンホール
	汚水樹(鉄蓋)及び取付管
	汚水樹(T-2蓋)及び取付管
	汚水樹(鉄蓋)及び取付管
	在 来 管
	水 道 管
	ガ ス 管
	N T T 地 中 線
	東京電力 地 中 線

地盤高	25.05	25.33	26.08	25.33	27.30	27.29
土被り	1.20	1.57	1.20	1.20	2.23	2.23
管底高	23.642	23.554	24.672	23.920	24.864	24.851
追加距離	0.00	25.00	0.00	48.50	0.00	3.60
単距離	0.00	25.00	0.00	48.50	0.00	3.60
測 点	No. S7-1	No. 8-1	No. S8-1	No. 8-1	No. 18-2-1	No. 20-1


令和 8 年 度	
工 事 名	丸山地区管渠布設工事 (その67)
路線番号	S7 S8 S7
工事場所	船橋市丸山4丁目199番17地先
図面種別	平面図・縦断面図
縮 尺	図 示
図面番号	全 5 葉の内第 4 号
船橋市下水道河川整備課	

No. 40-1 マンホールポンプ設備機械図 縮尺 1:25


A-A断面図 S=1:25

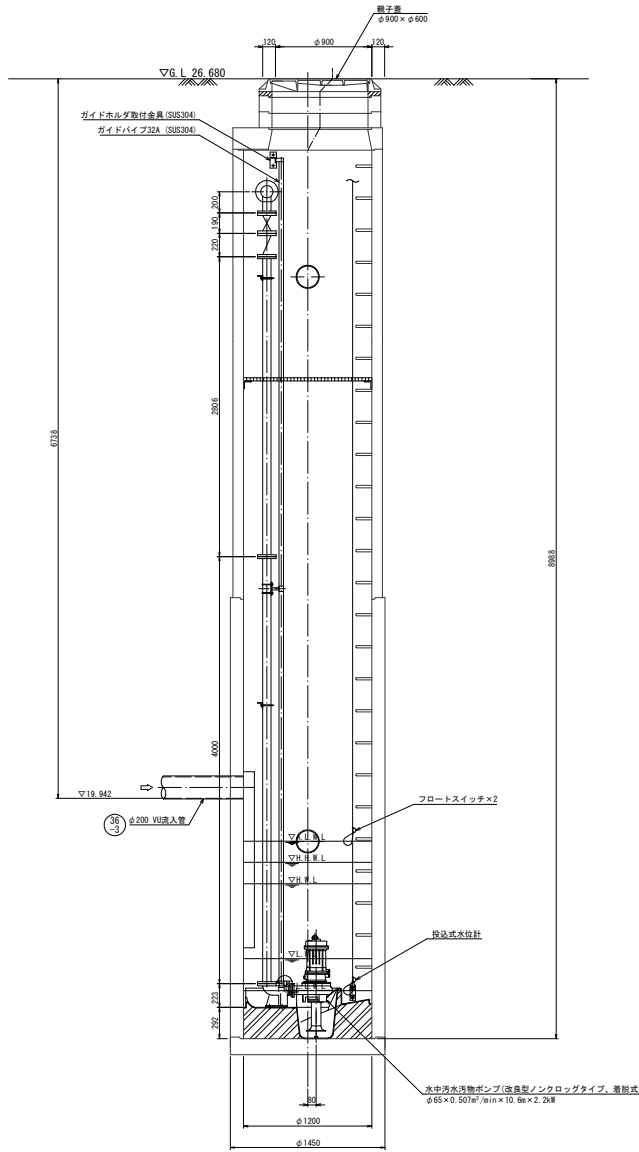

B-B断面図 S=1:25

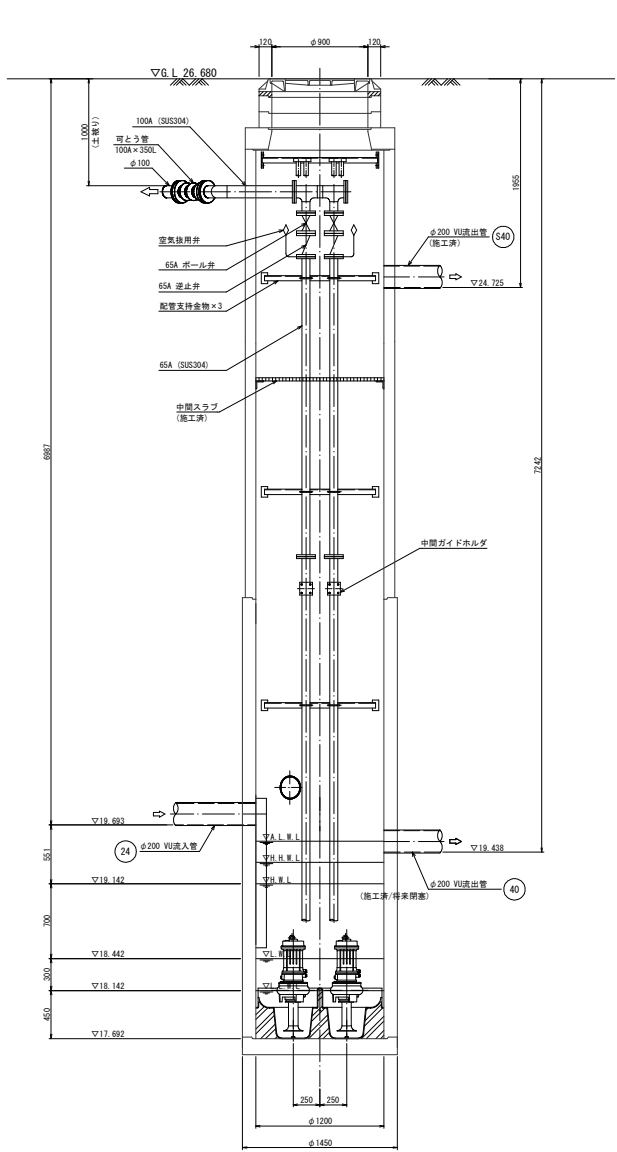

平面図 S=1:25

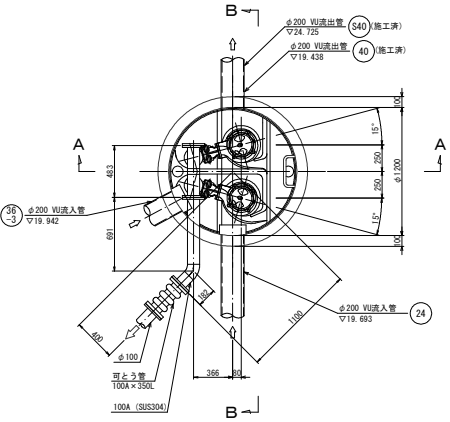

令和 8 年 度	
工 事 名	丸山地区管渠布設工事(その67)
路線番号	
工事場所	船橋市丸山4丁目199番17地先
図面種別	マンホールポンプ設備機械図
縮 尺	図 示
図面番号	全 5 葉の内第 5 号
船橋市下水道河川整備課	