 



縮尺 1:500




令和 8 年度	
工 事 名	二和東地区管渠布設工事(その4)
路線番号	
工事場所	船橋市二和東4丁目254番14地先
図面種別	施設平面図
縮 尺	1:500
図面番号	全 7 葉の内第 1 号
船 橋 市 下 水 道 河 川 整 備 課	


施設平面図 縮尺 1:500

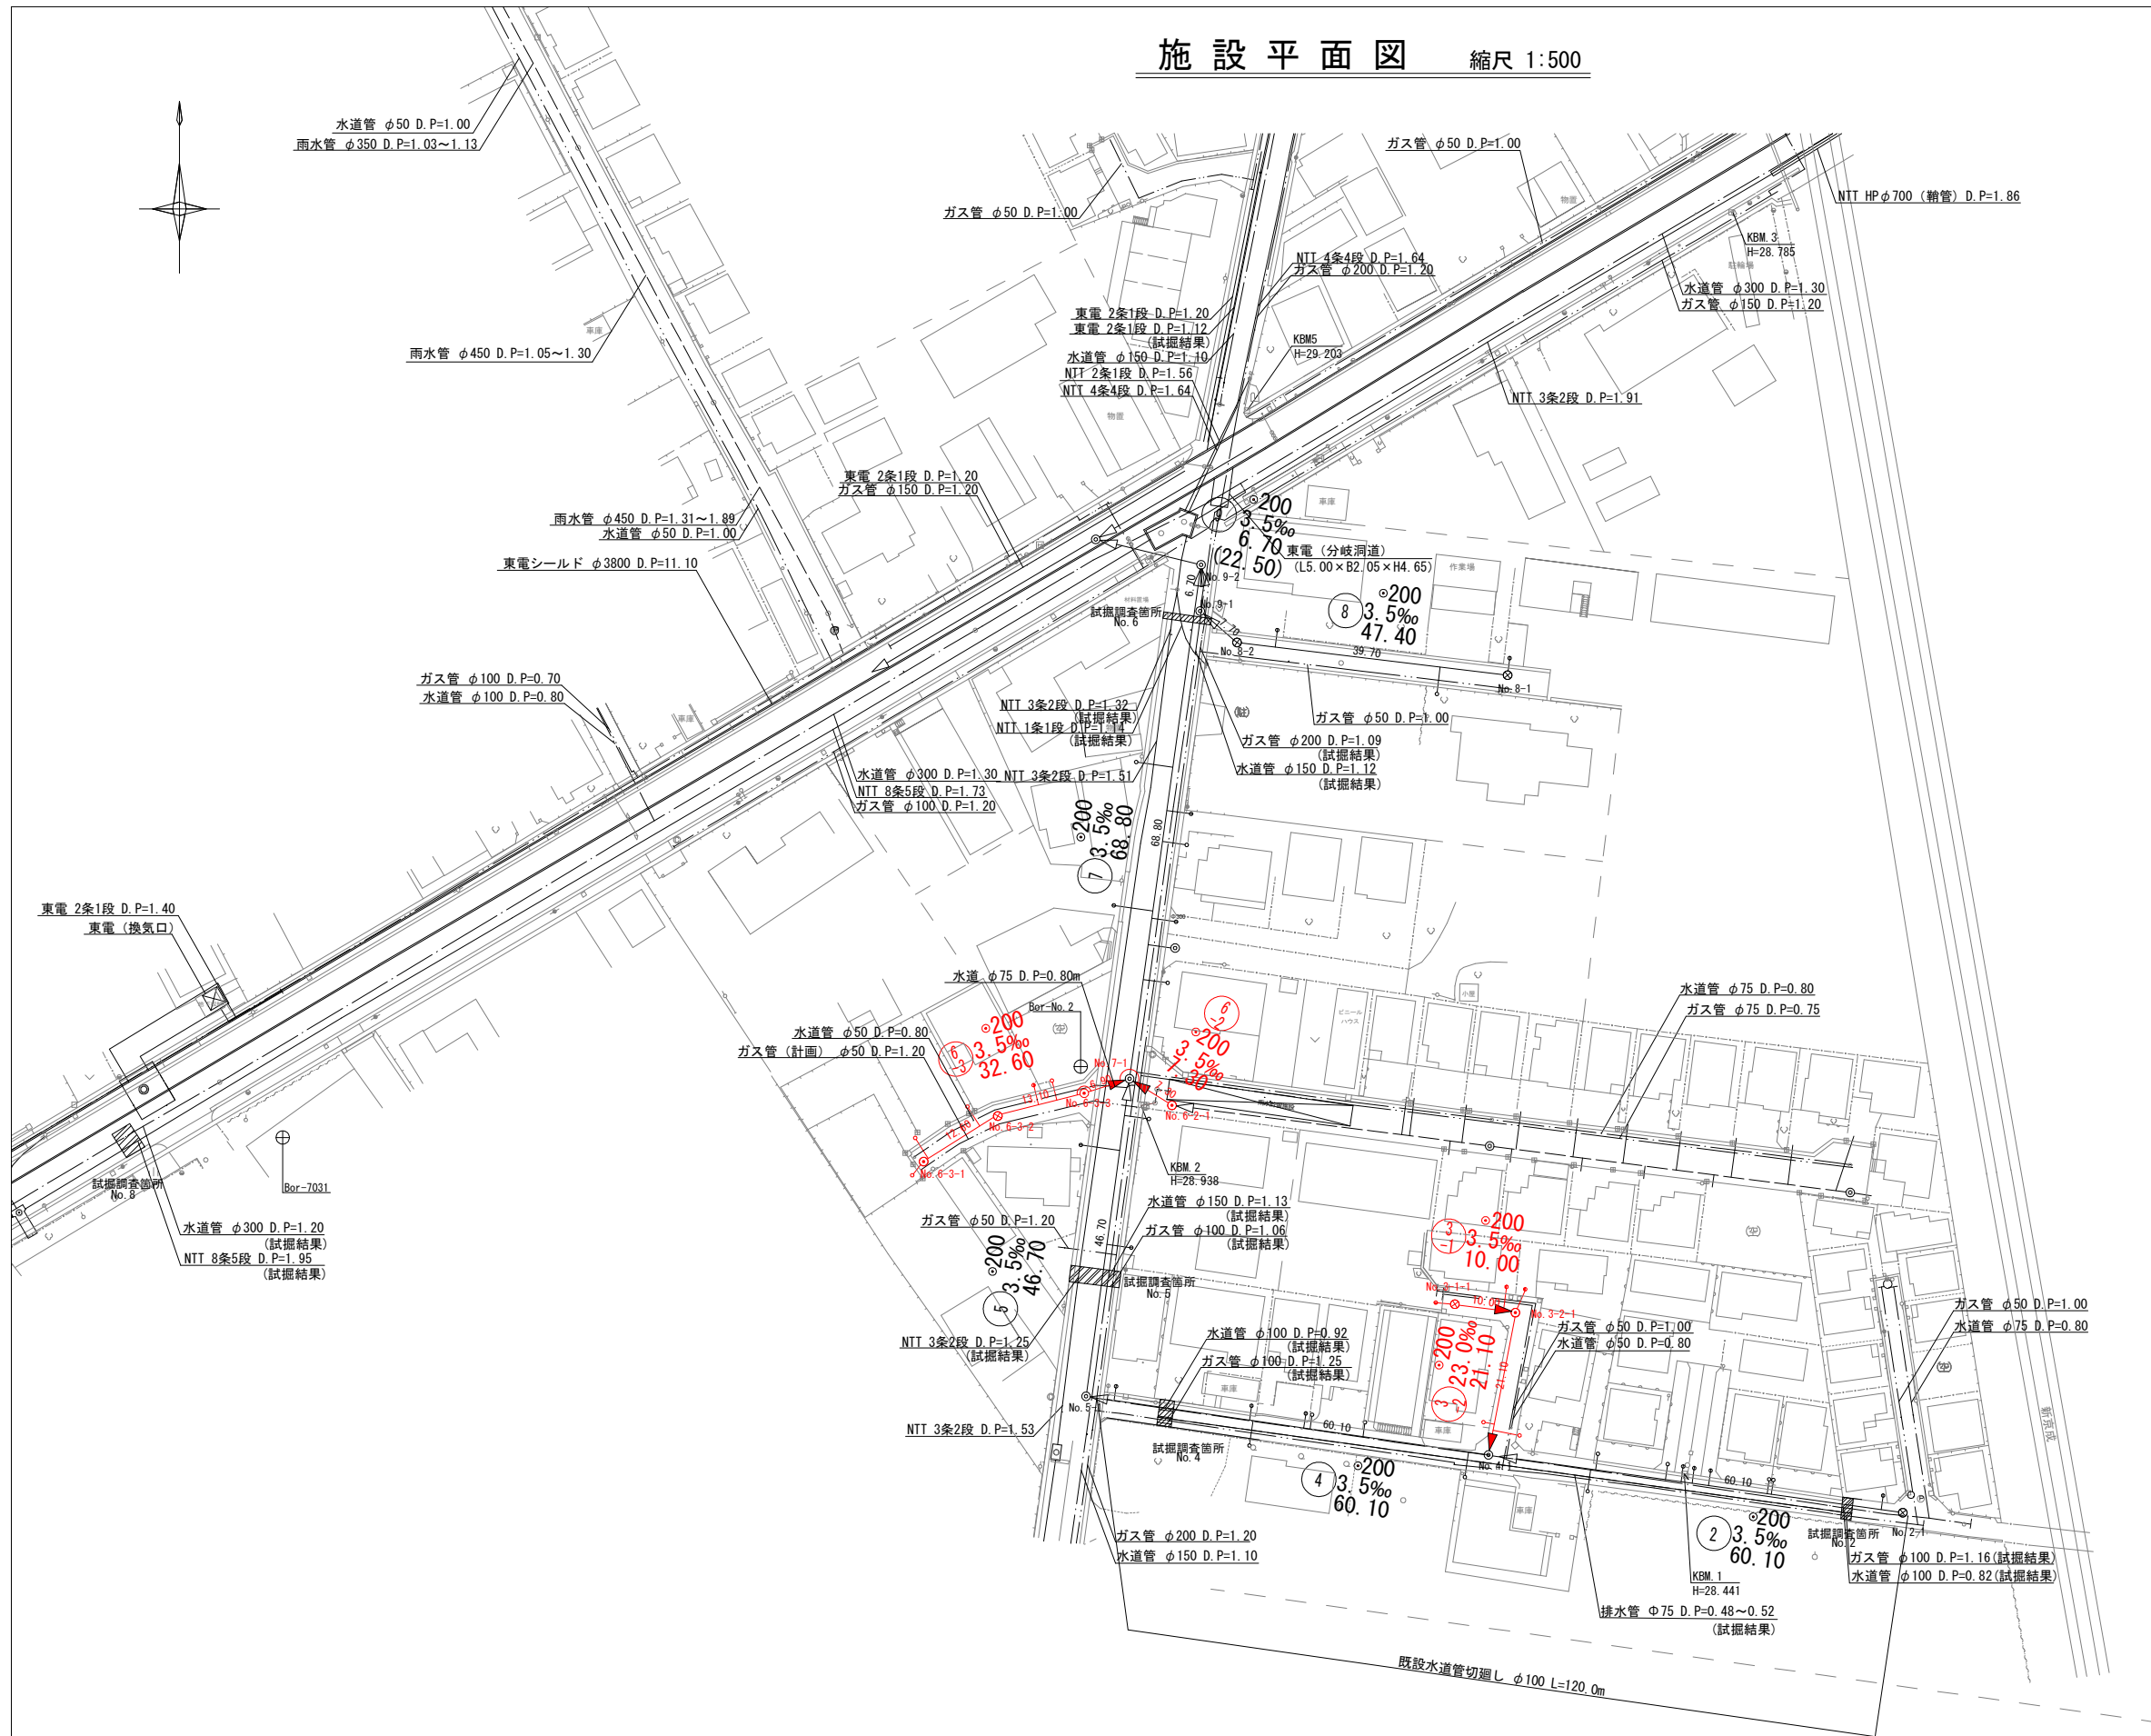


令和 8 年 度	
工 事 名	二和東地区管渠布設工事 (その4)
路線番号	
工事場所	船橋市二和東4丁目254番14地先
図面種別	施設平面図
縮 尺	1:500
図面番号	全 7 葉の内第 2 号
船 橋 市 下 水 道 河 川 整 備 課	

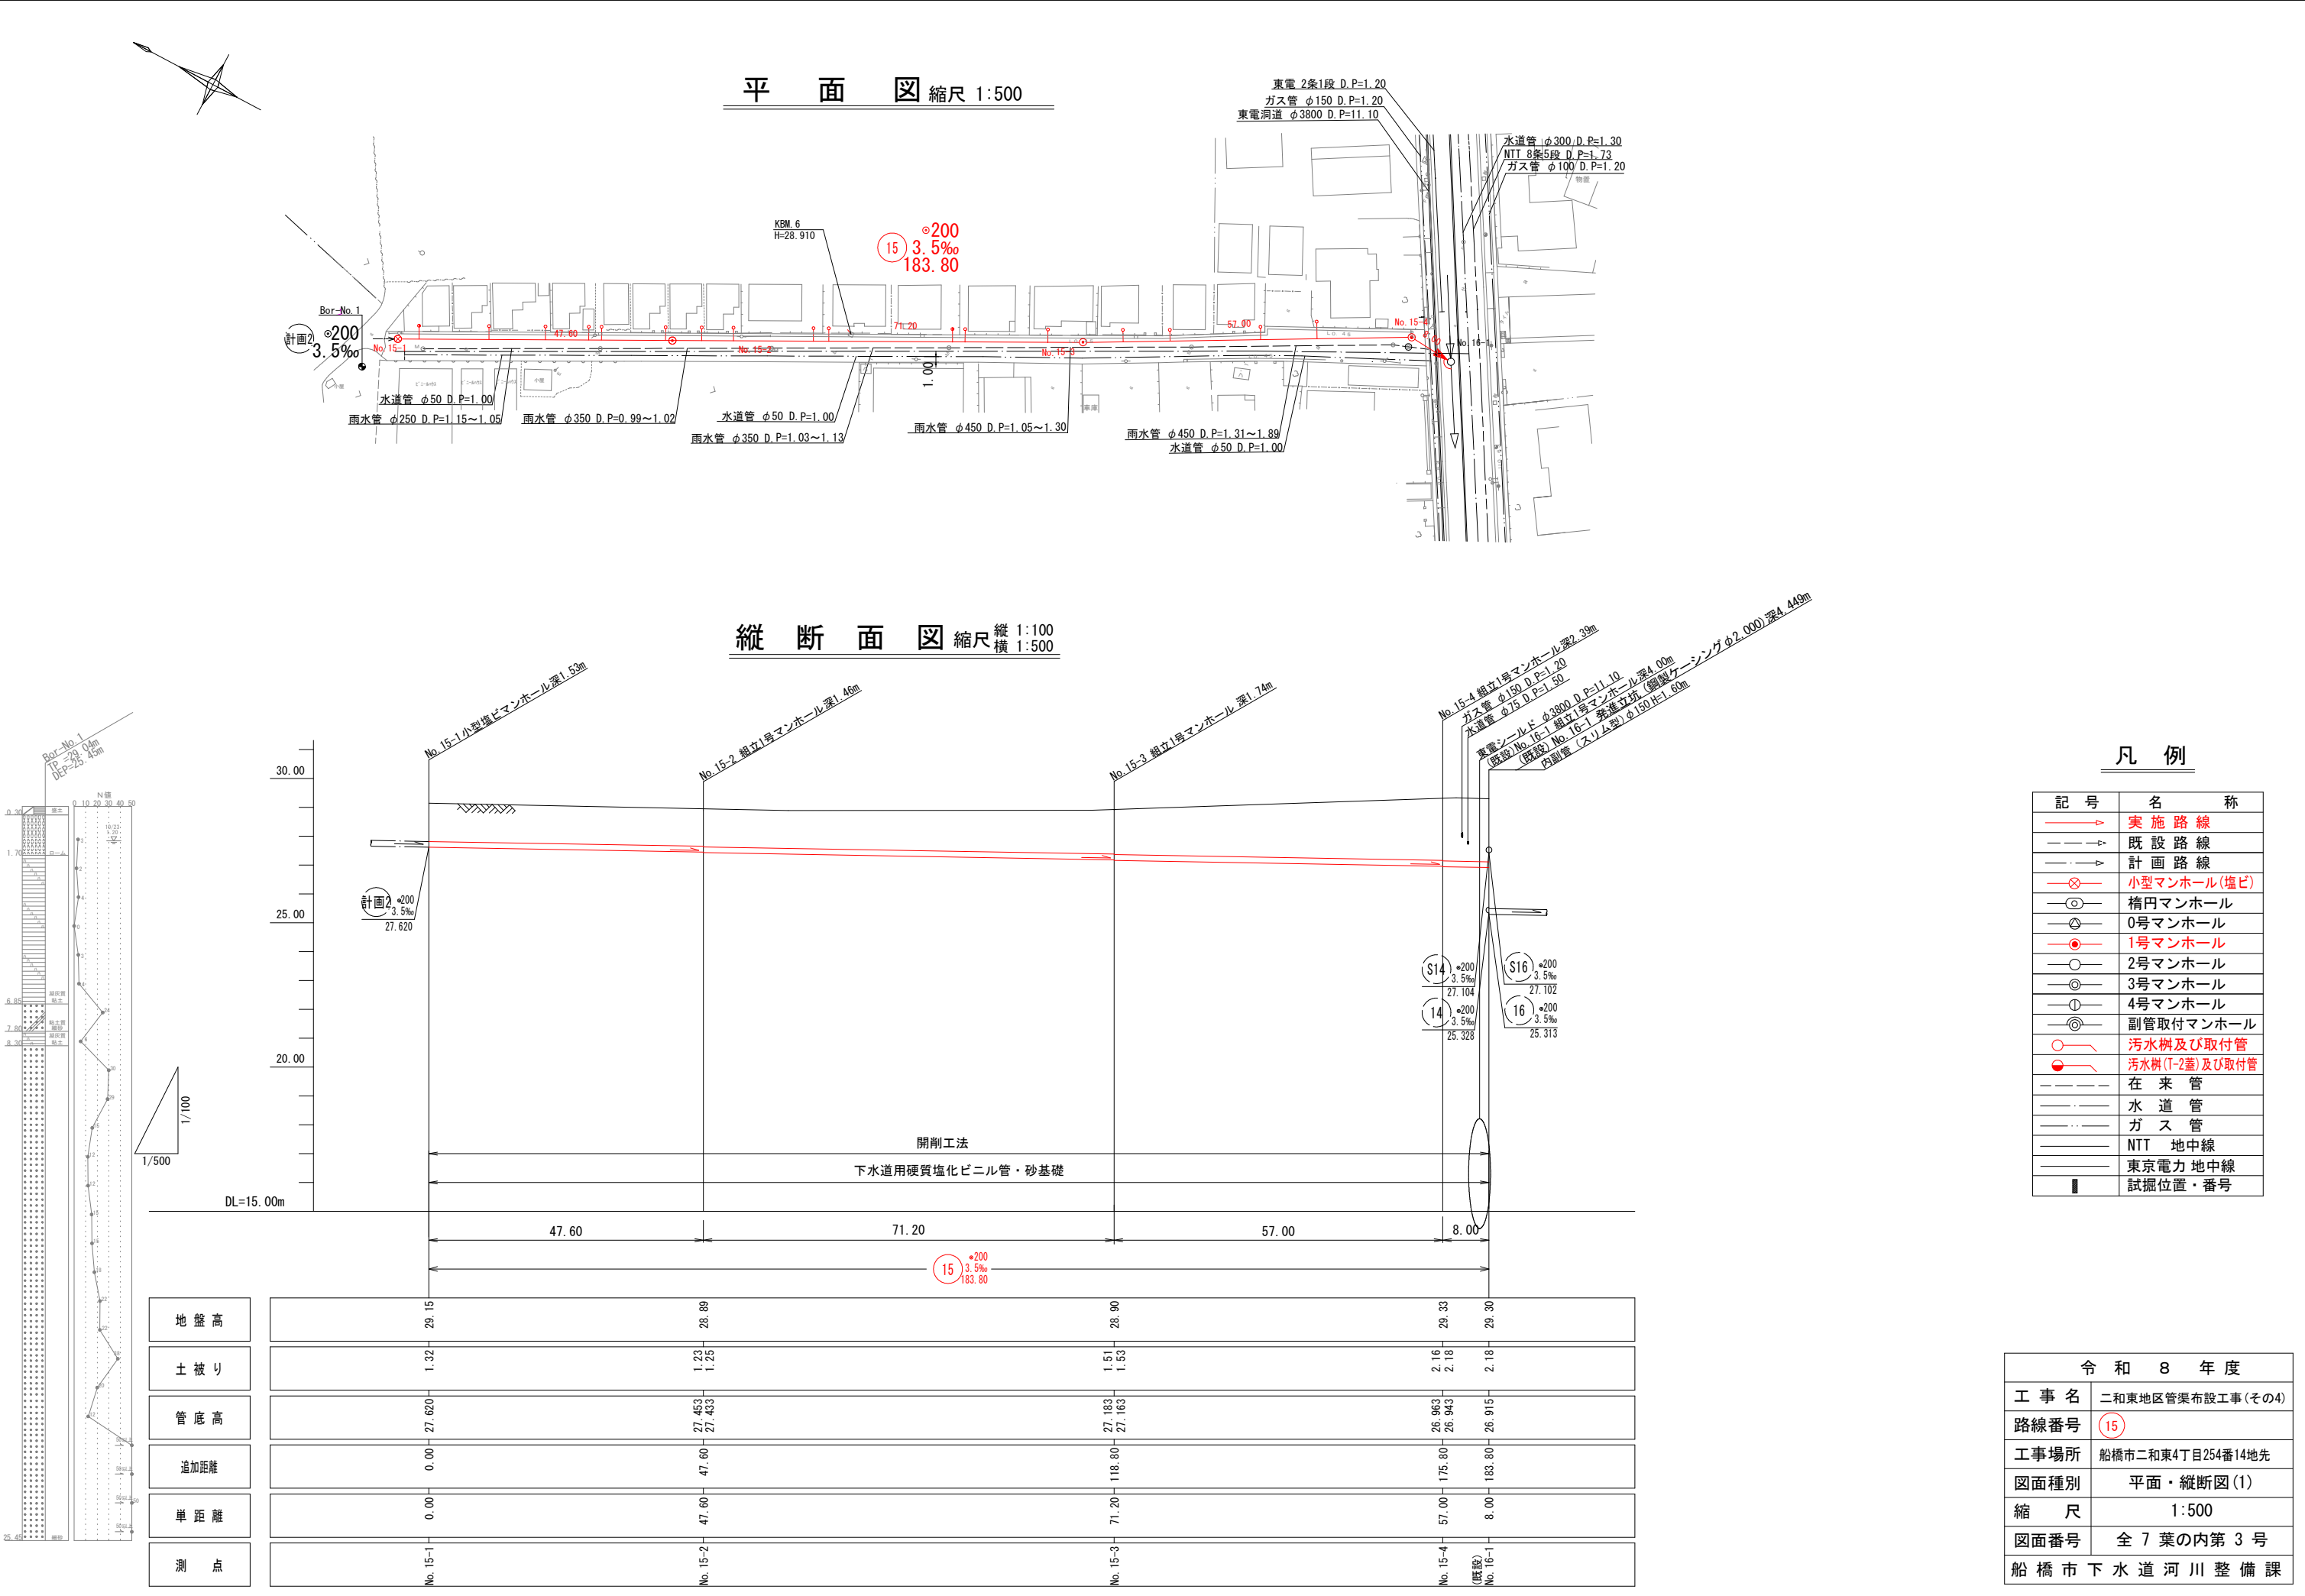

平面図 縮尺 1:500

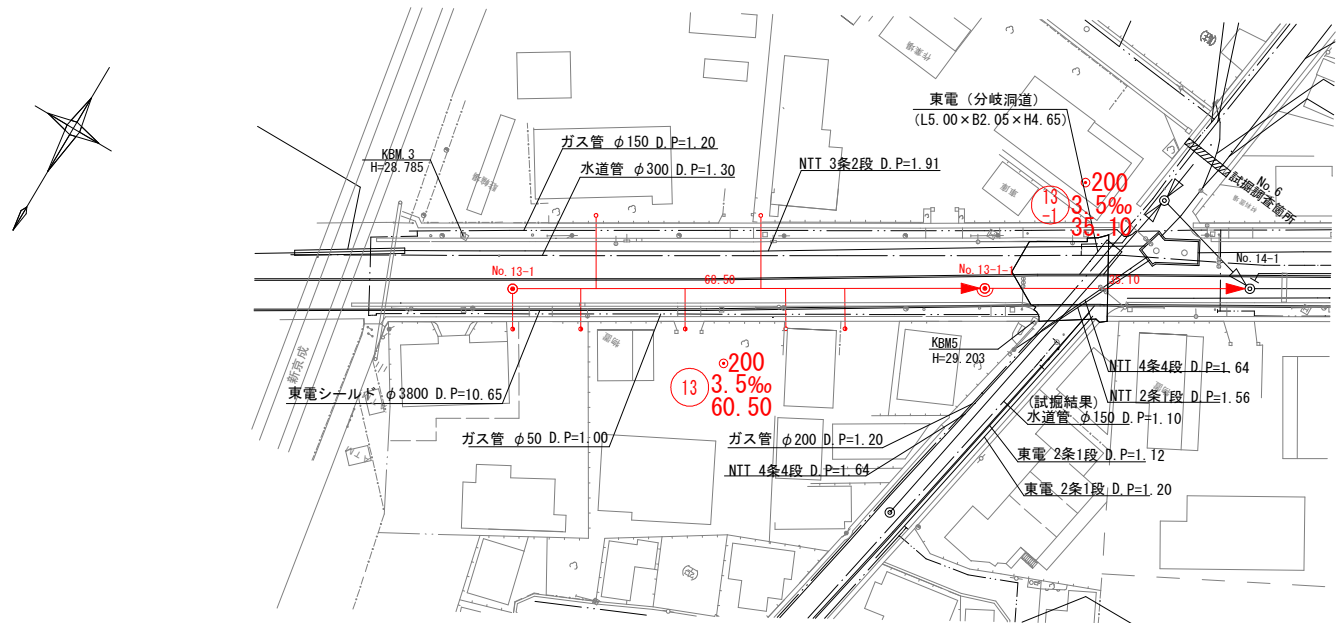

縦断面図 縮尺 縦 1:100 横 1:500

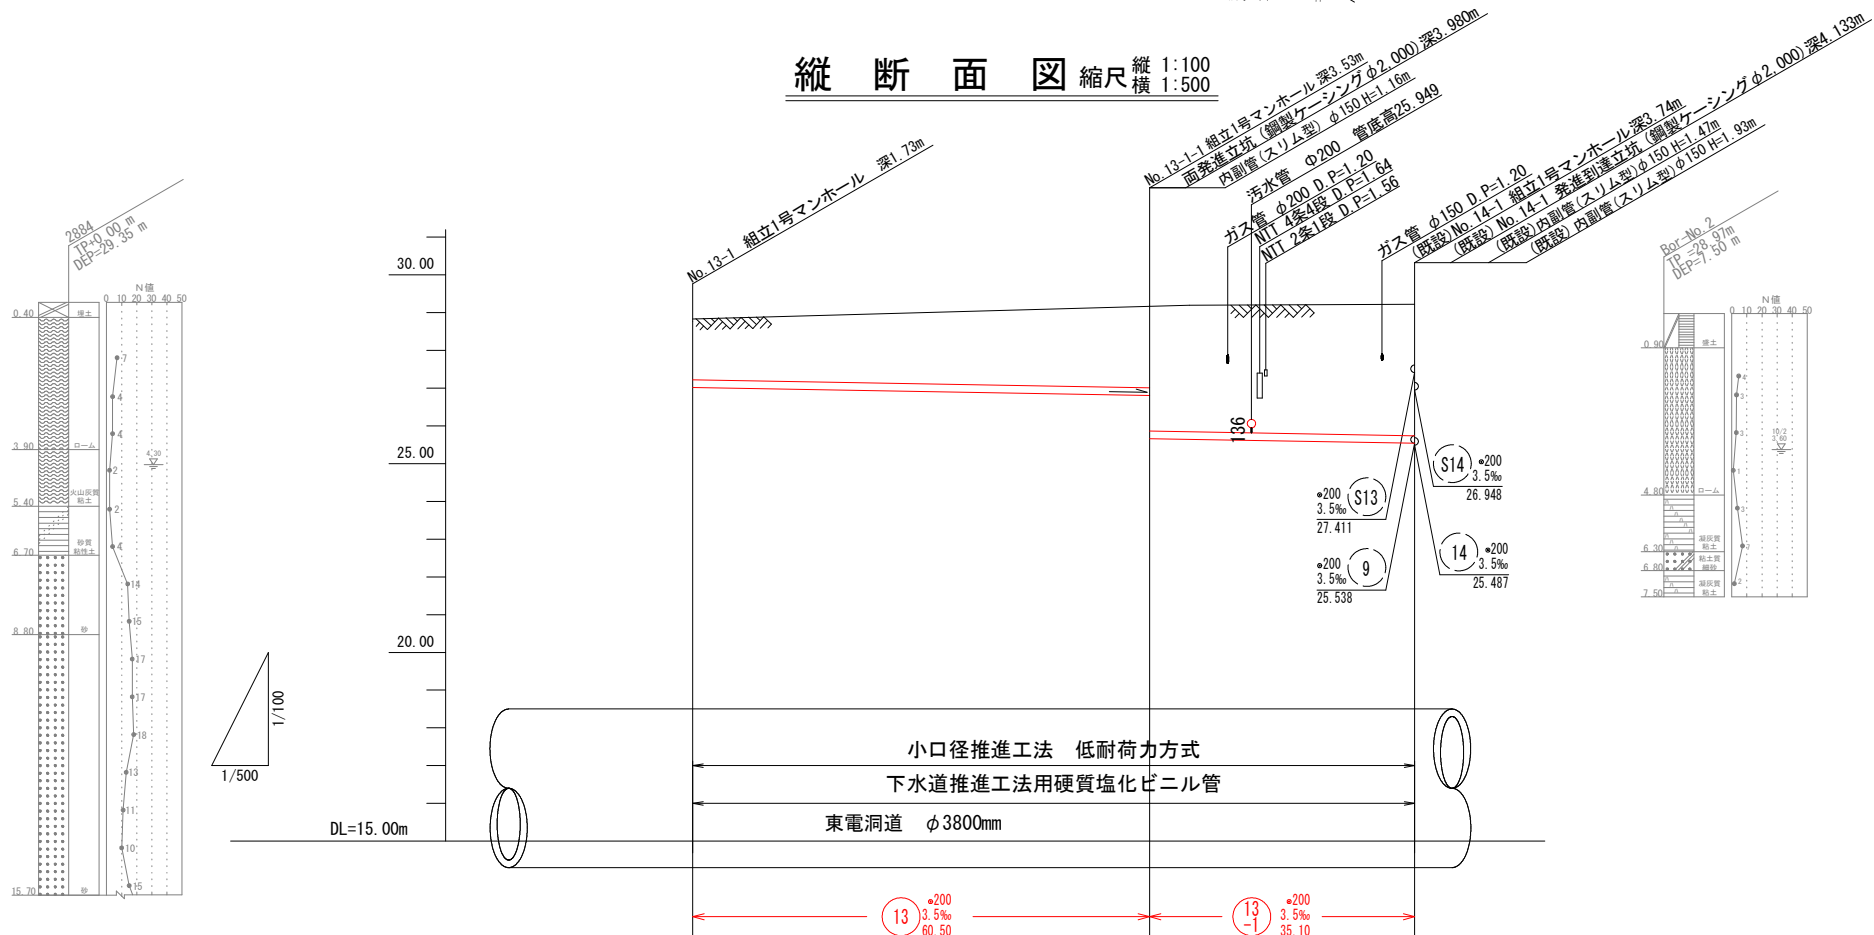


凡例

記号	名称
	実施路線
	既設路線
	計画路線
	小型マンホール(塩ビ)
	0号マンホール
	1号マンホール
	2号マンホール
	3号マンホール
	4号マンホール
	副管取付マンホール
	汚水樹及び取付管
	汚水樹(T-2蓋)及び取付管
	在来管
	水道管
	ガス管
	NTT 地中線
	東京電力 地中線
	試掘位置・番号


地盤高	28.76	29.19	29.22
土被り	1.62	2.15 3.32	3.26
管底高	27.031	26.819 26.860	25.537
追加距離	0.00	60.50	95.60
単距離	0.00	60.50	35.10
測点	No. 13-1	No. 13-1-1	既設 No. 14-1

令和8年度	
工事名	二和東地区管渠布設工事(その4)
路線番号	13-1
工事場所	船橋市二和東4丁目254番14地先
図面種別	平面・縦断面図(2)
縮尺	1:500
図面番号	全7葉の内第4号
船橋市下水道河川整備課	

平面図 縮尺 1:500

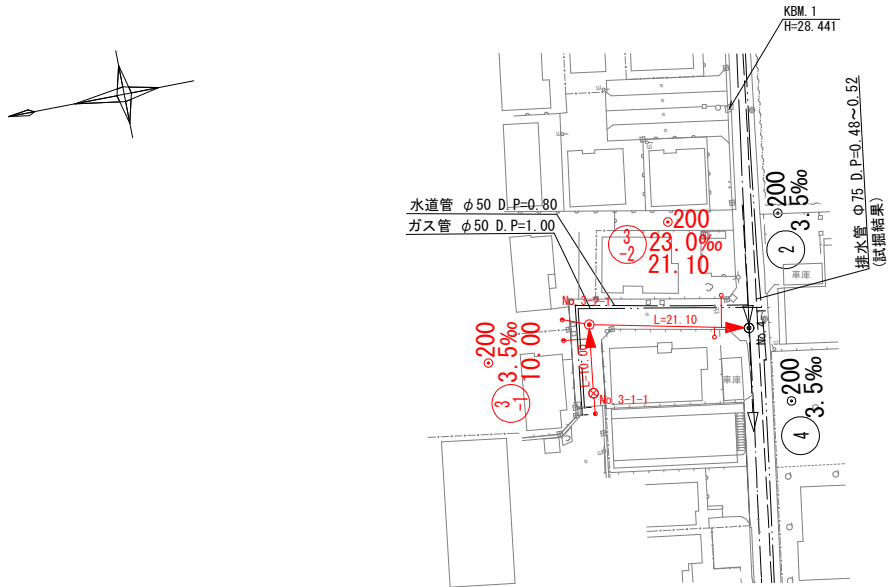

縦断面図 縦 1:100 横 1:500

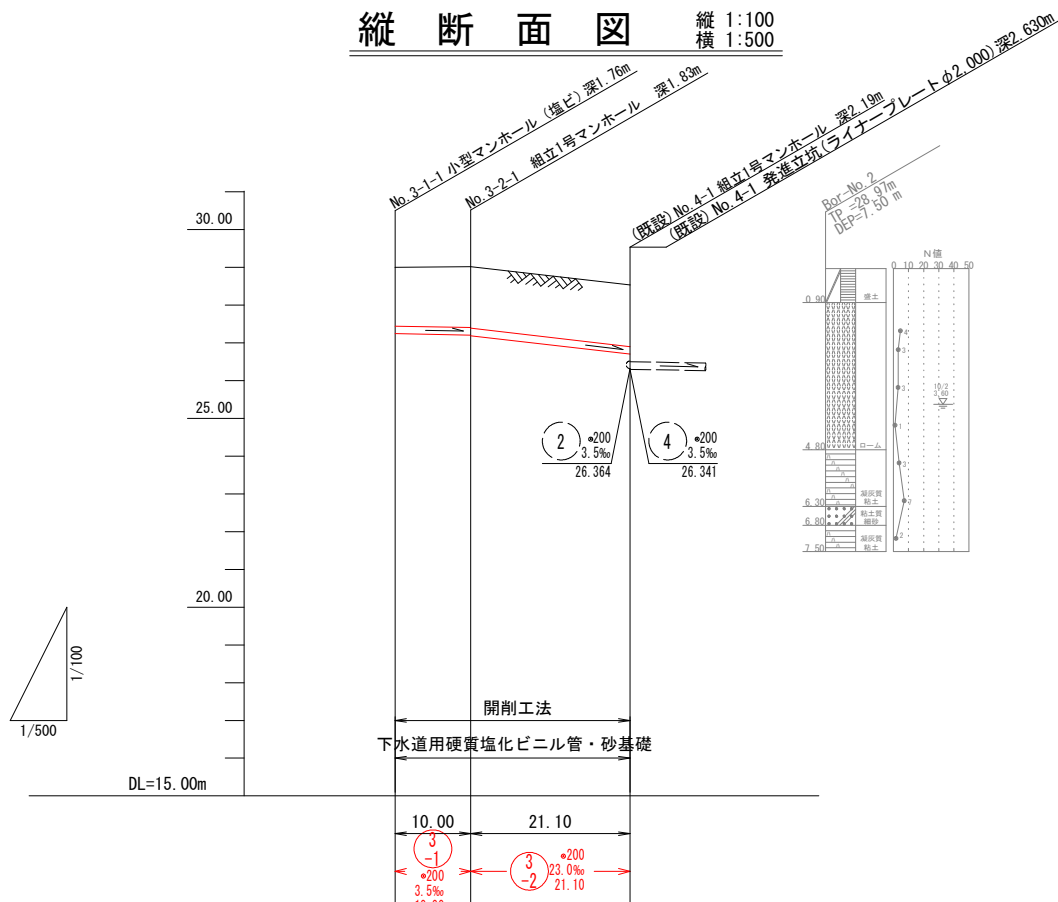



地盤高	29.00	29.02	28.53
土被り	1.55	1.61	1.60
管底高	27.241	27.205	26.700
追加距離	0.00	10.00	31.10
単距離	0.00	10.00	21.10
測点	No. 3-1-1	No. 3-2-1	No. 4-1

凡例


記号	名称
—→	実施路線
- - -→	既設路線
- · -→	計画路線
—⊗—	小型マンホール(塩ビ)
—○—	楕円マンホール
—⊕—	0号マンホール
—●—	1号マンホール
—○—	2号マンホール
—③—	3号マンホール
—④—	4号マンホール
—⊙—	副管取付マンホール
○—	汚水樹及び取付管
●—	汚水樹(T-2蓋)及び取付管
---	在来管
---	水道管
---	ガス管
---	NTT 地中線
---	東京電力 地中線
■	試掘位置・番号

令和 8 年度	
工事名	二和東地区管渠布設工事(その4)
路線番号	3-1 3-2
工事場所	船橋市二和東4丁目254番14地先
図面種別	平面・縦断面図(3)
縮尺	1:500
図面番号	全 7 葉の内第 5 号
船橋市下水道河川整備課	

平 面 図 縮尺 1:500

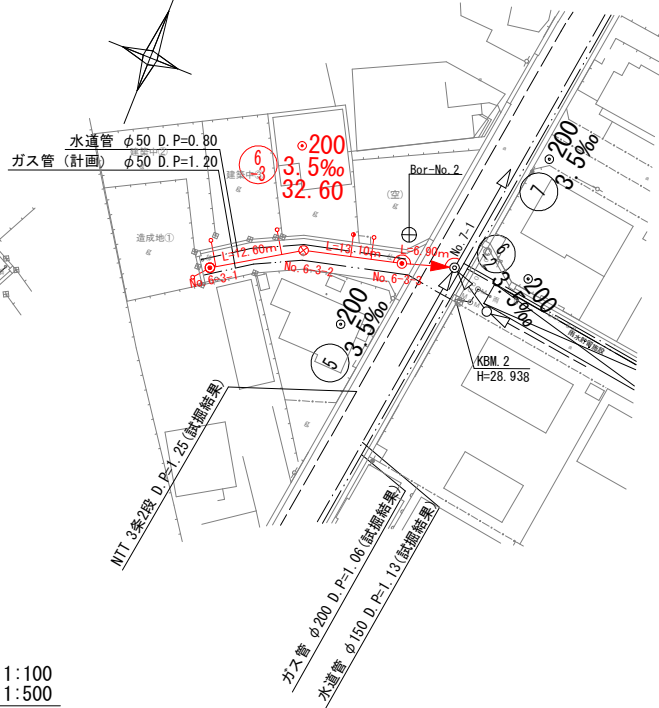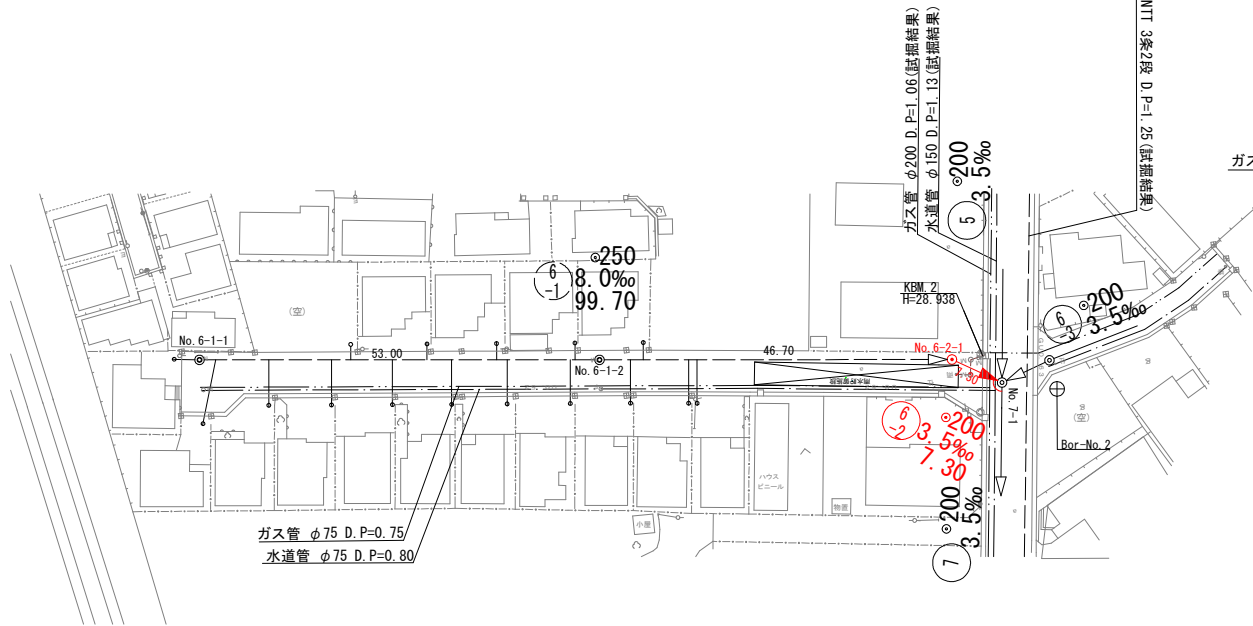


縦 断 面 図 縮尺 縦 1:100
横 1:500

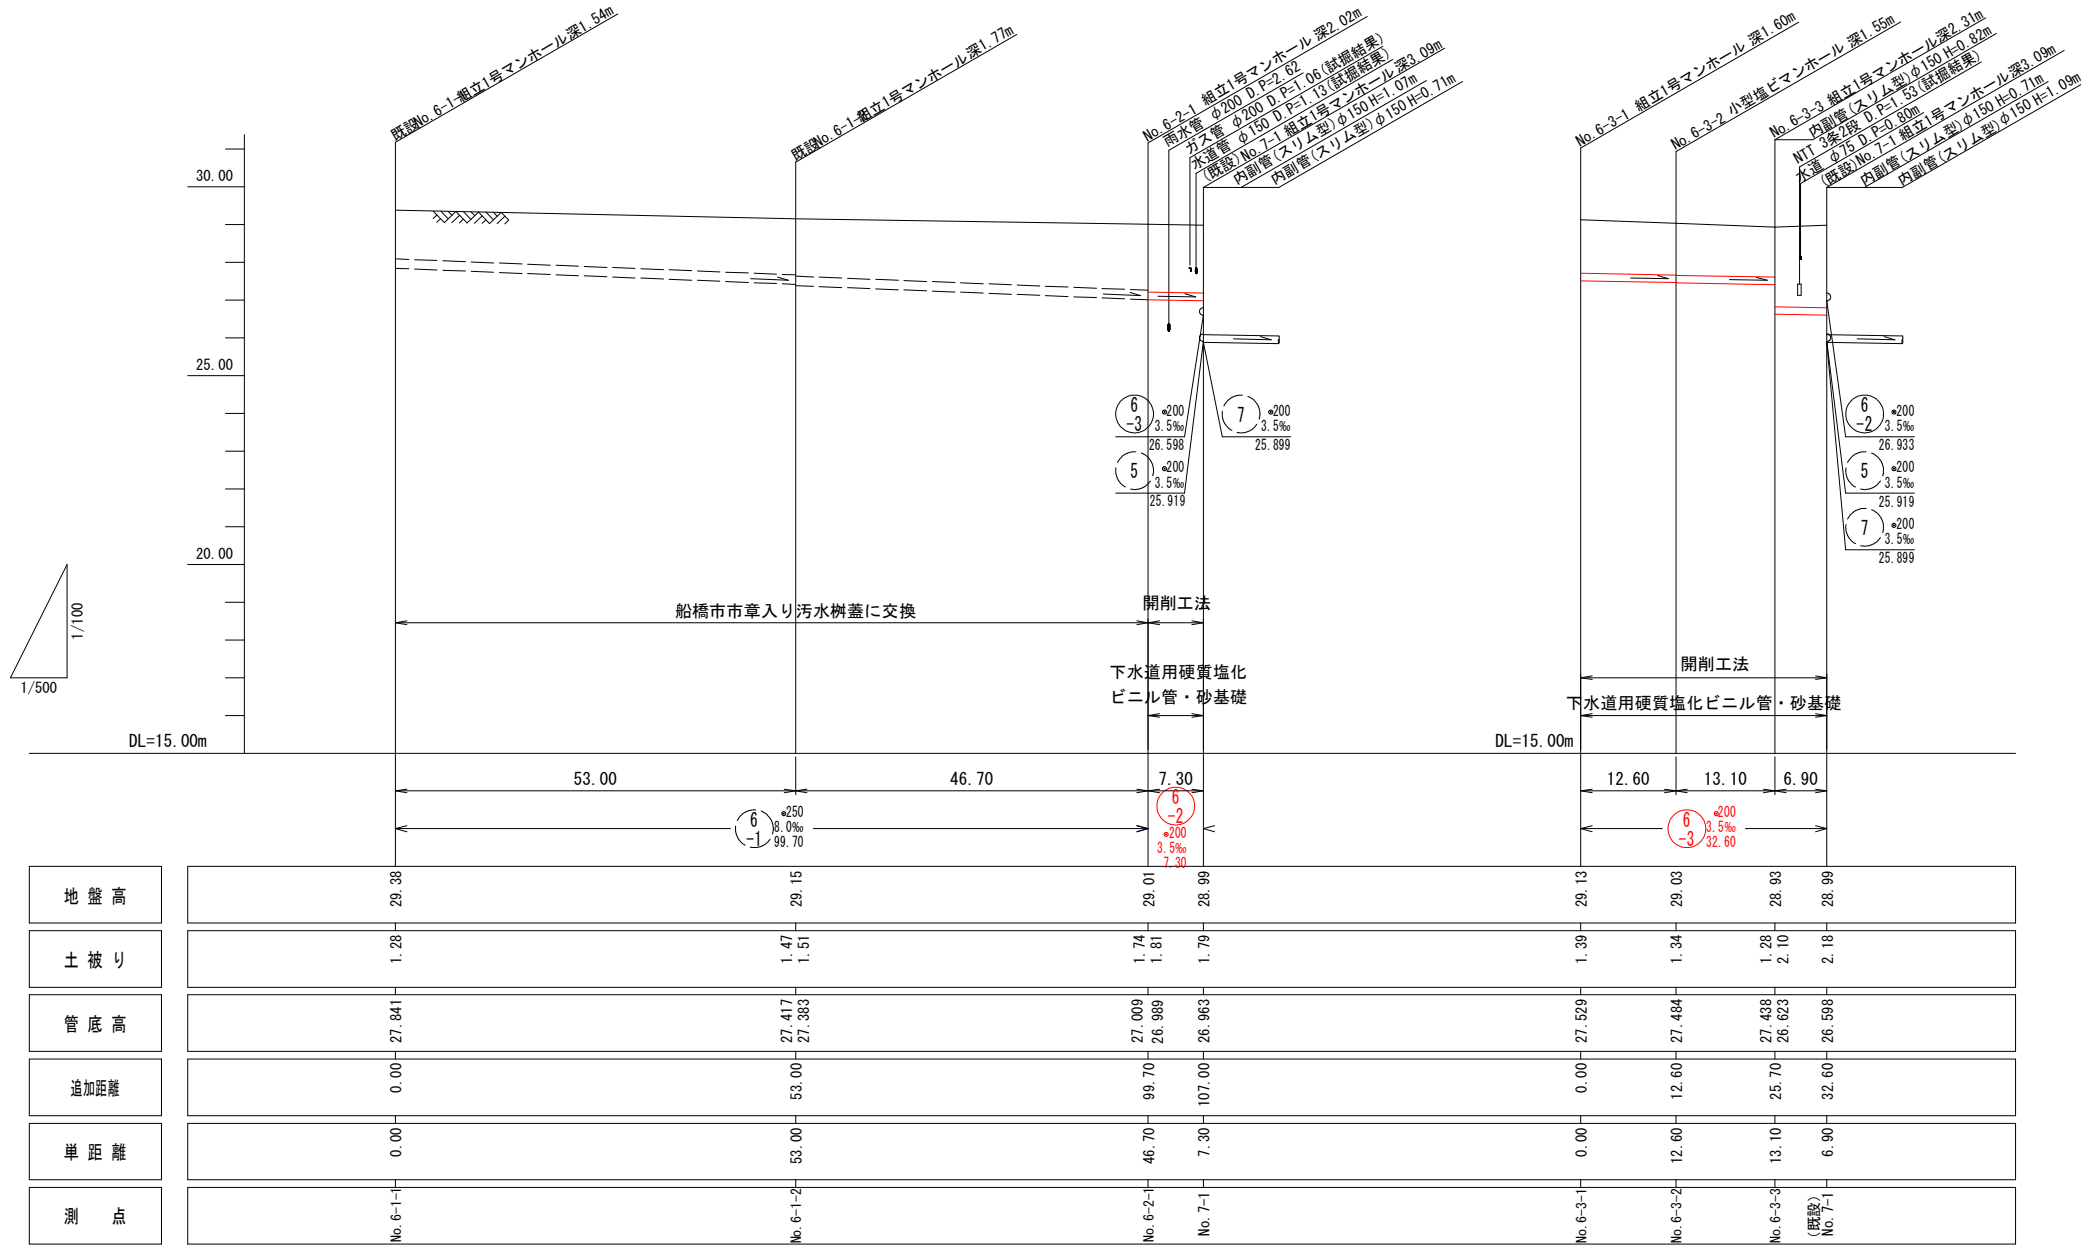


凡 例

記 号	名 称
	実 施 路 線
	既 設 路 線
	計 画 路 線
	小型マンホール(塩ビ)
	楕円マンホール
	0号マンホール
	1号マンホール
	2号マンホール
	3号マンホール
	4号マンホール
	副管取付マンホール
	汚水樹及び取付管
	汚水樹(T-2蓋)及び取付管
	在 来 管
	水 道 管
	ガ ス 管
	NTT 地中線
	東京電力 地中線
	試掘位置・番号

令 和 8 年 度	
工 事 名	二和東地区管渠布設工事(その4)
路線番号	6-2(6-3)
工事場所	船橋市二和東4丁目254番14地先
図面種別	平面・縦断面図(4)
縮 尺	1:500
図面番号	全 7 葉の内第 6 号
船 橋 市 下 水 道 河 川 整 備 課	

 


舗装復旧図 縮尺 1:500

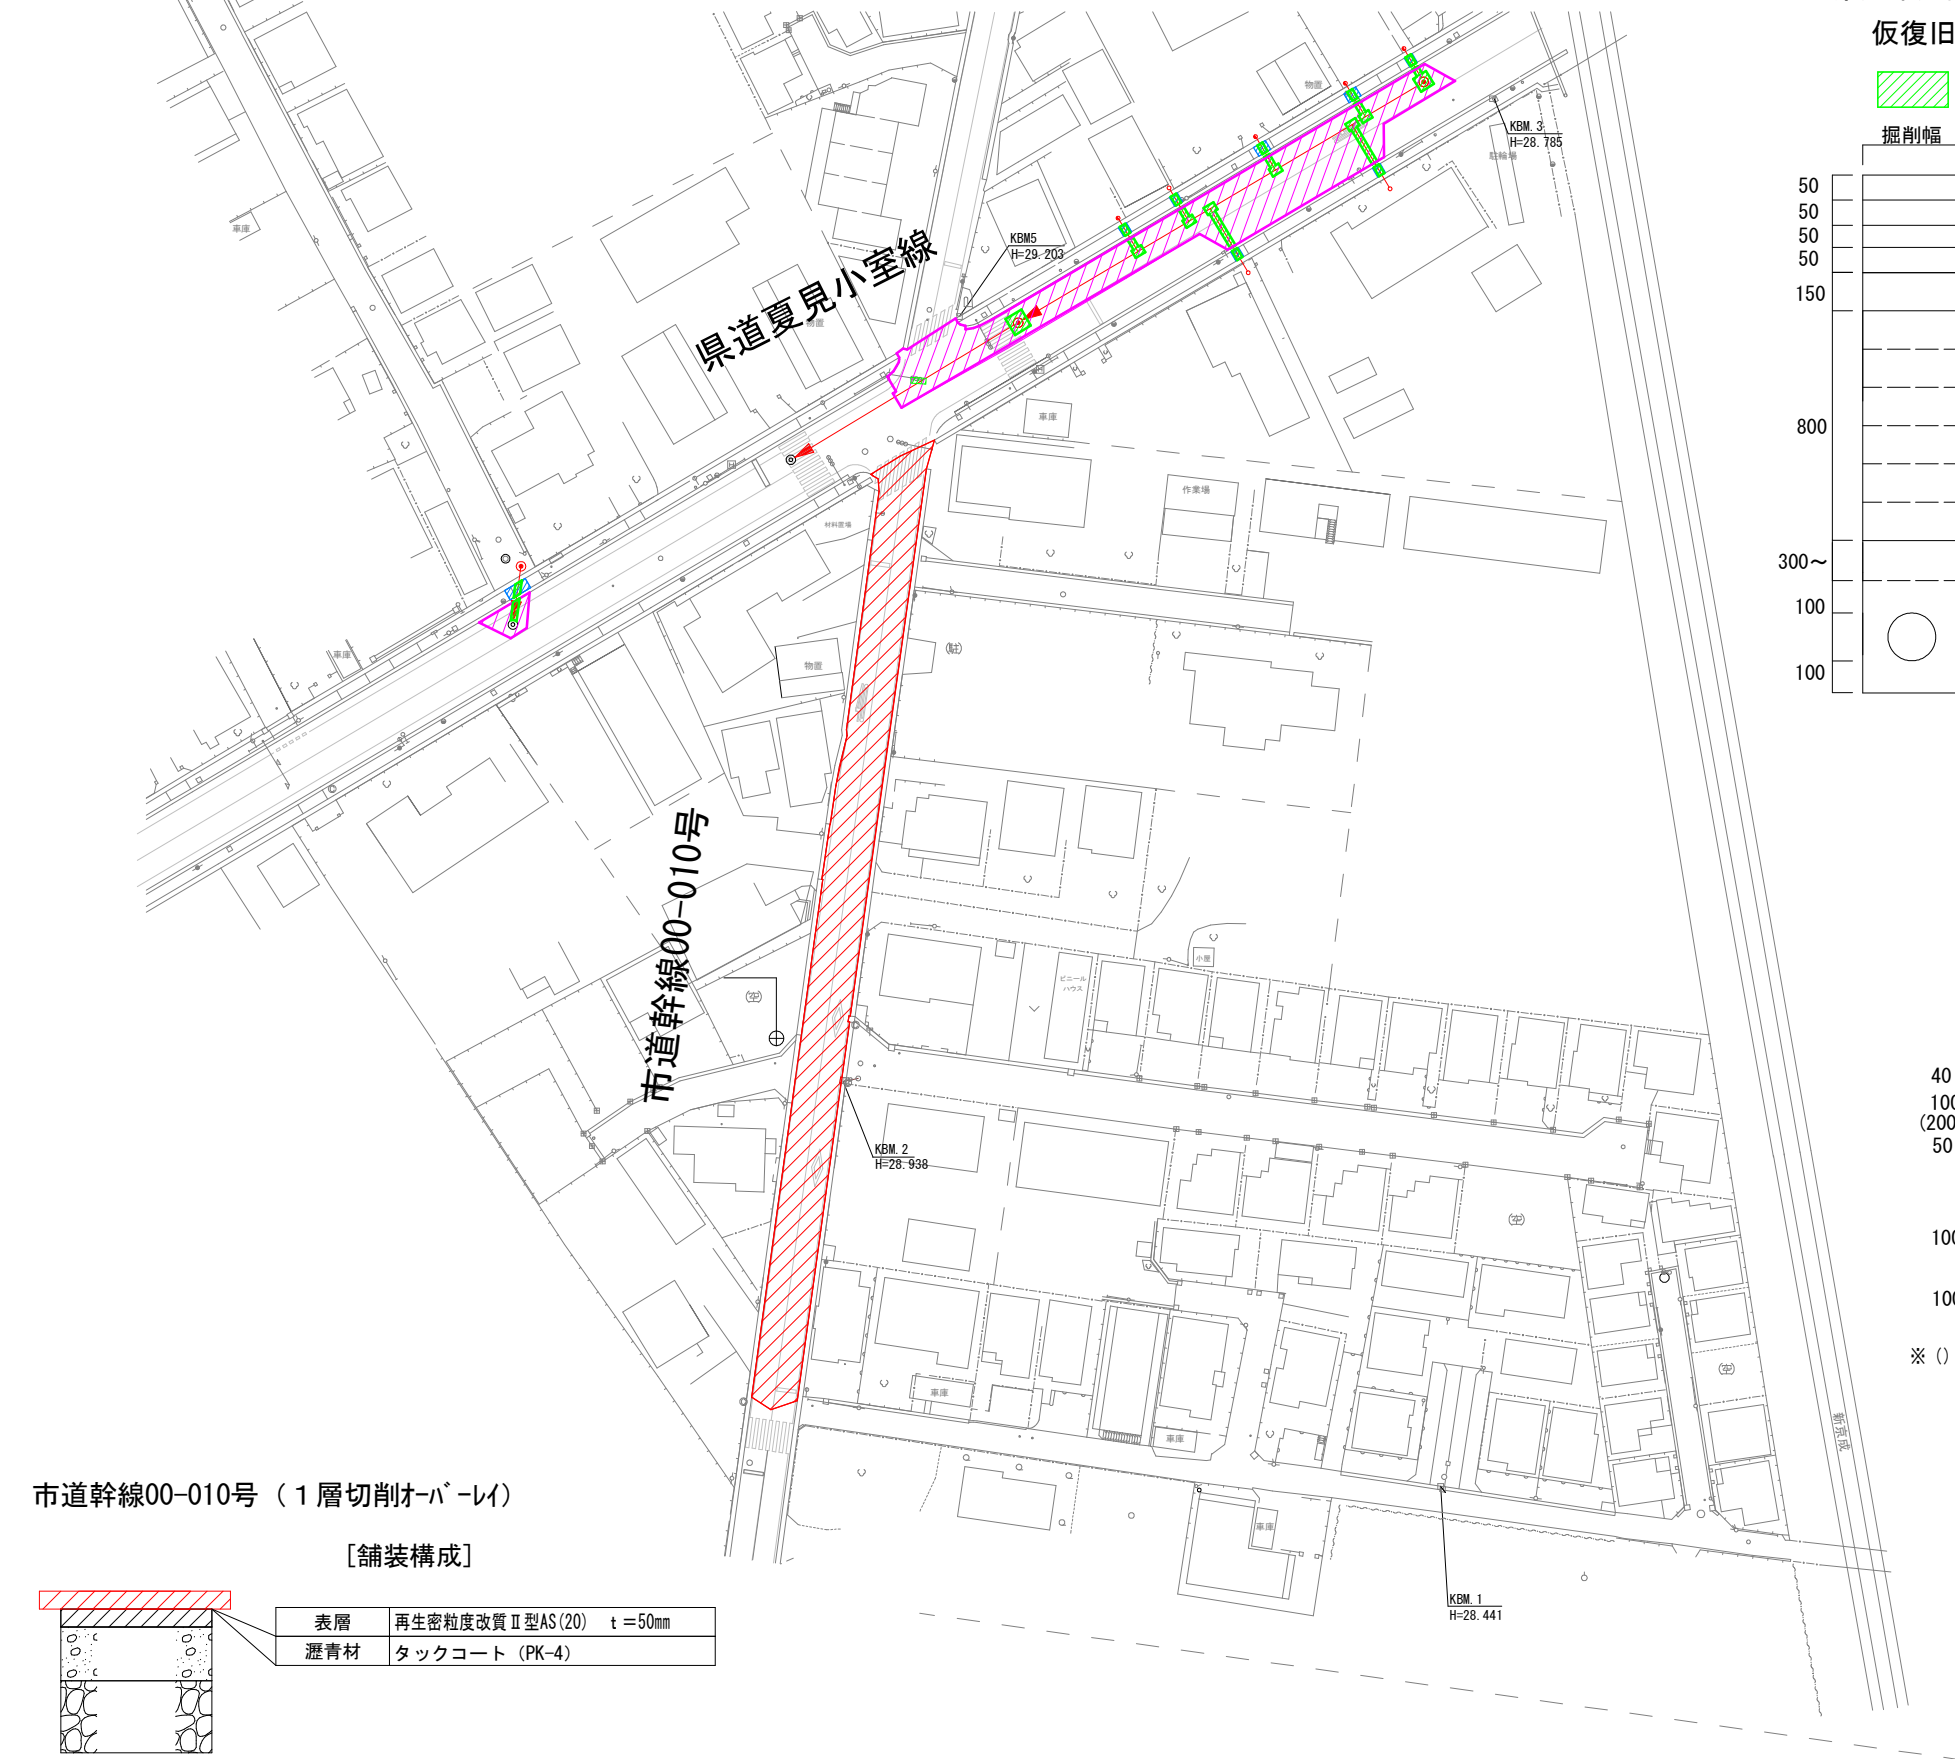


市道幹線00-010号（1層切削オーバーレイ）

〔舗装構成〕

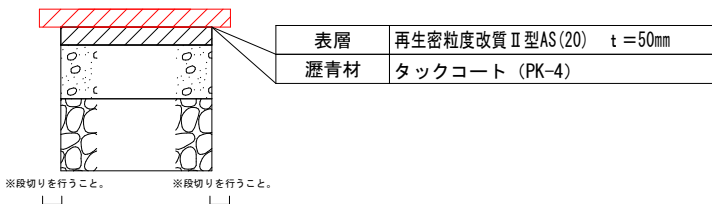


県道車道舗装

仮復旧

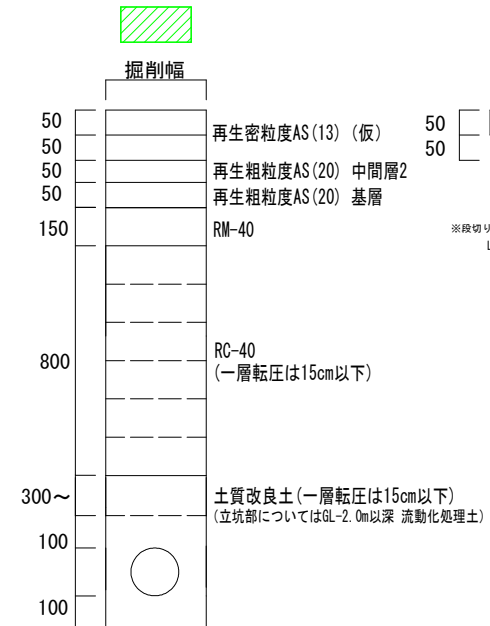


本復旧（2層切削オーバーレイ）

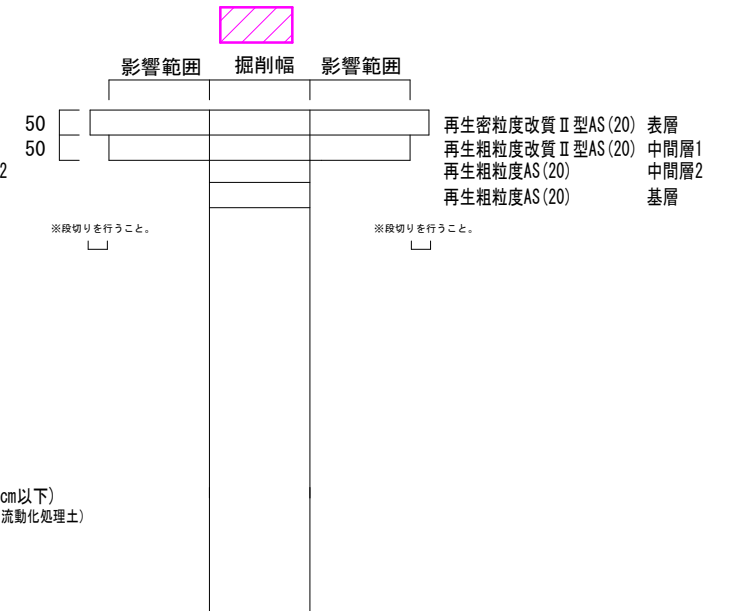


県道歩道舗装

仮復旧

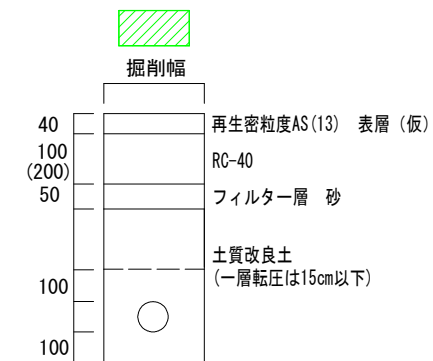

※ () 内の数字は乗り入れ部

本復旧

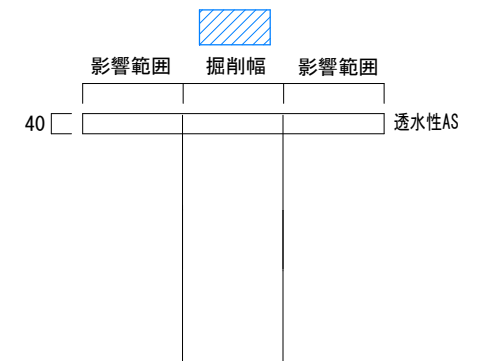

令和8年度	
工事名	二和東地区管渠布設工事(その4)
路線番号	
工事場所	船橋市二和東4丁目254番14地先
図面種別	舗装復旧図
縮尺	1:500
図面番号	全7葉の内第7号
船橋市下水道河川整備課	