


系統図 縮尺 1:1000

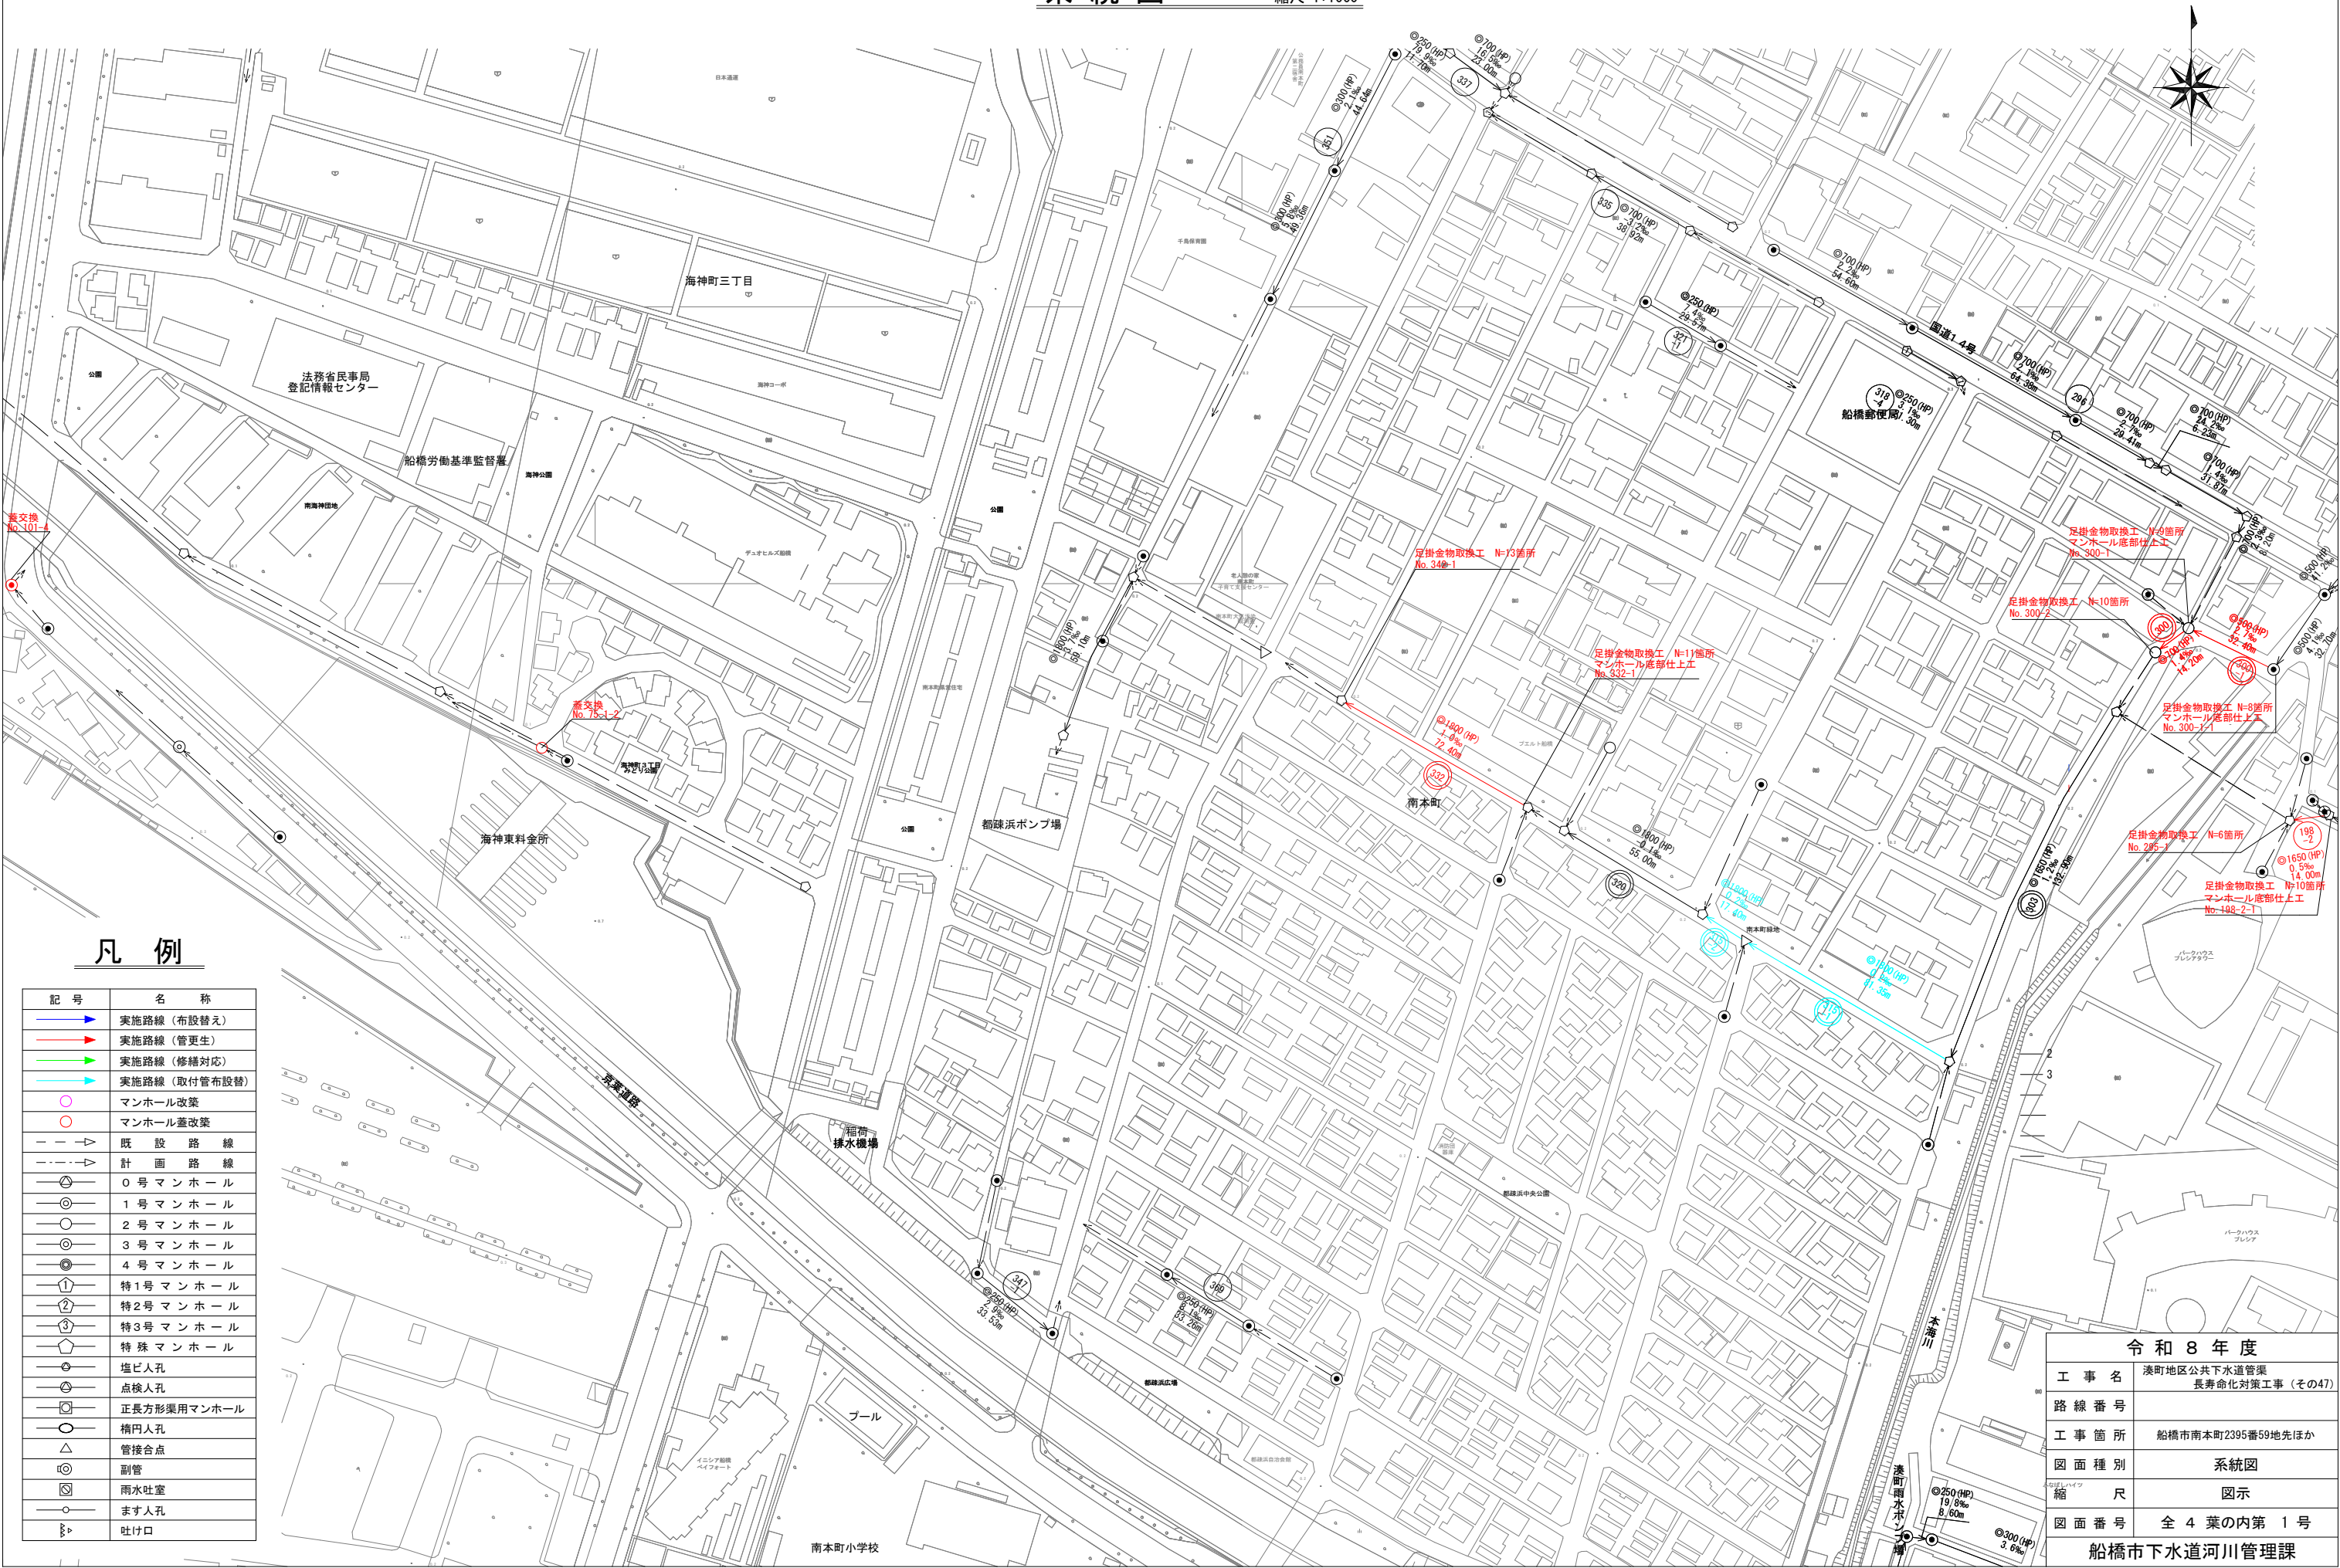


凡 例


記 号	名 称
	実施路線 (布設替え)
	実施路線 (管更生)
	実施路線 (修繕対応)
	実施路線 (取付管布設替)
	マンホール改築
	マンホール蓋改築
	既 設 路 線
	計 画 路 線
	0 号 マン ホ ール
	1 号 マン ホ ール
	2 号 マン ホ ール
	3 号 マン ホ ール
	4 号 マン ホ ール
	特1号 マン ホ ール
	特2号 マン ホ ール
	特3号 マン ホ ール
	特 殊 マン ホ ール
	塩ビ人孔
	点検人孔
	正長方形渠用マンホール
	楕円人孔
	管接合点
	副管
	雨水吐室
	ます人孔
	吐け口

令 和 8 年 度	
工 事 名	淡町地区公共下水道管渠 長寿命化対策工事 (その47)
路 線 番 号	
工 事 箇 所	船橋市南本町2395番59地先ほか
図 面 種 別	系統図
縮 尺	図示
図 面 番 号	全 4 葉の内第 1 号
船橋市下水道河川管理課	

平面図 縮尺 S=1:500

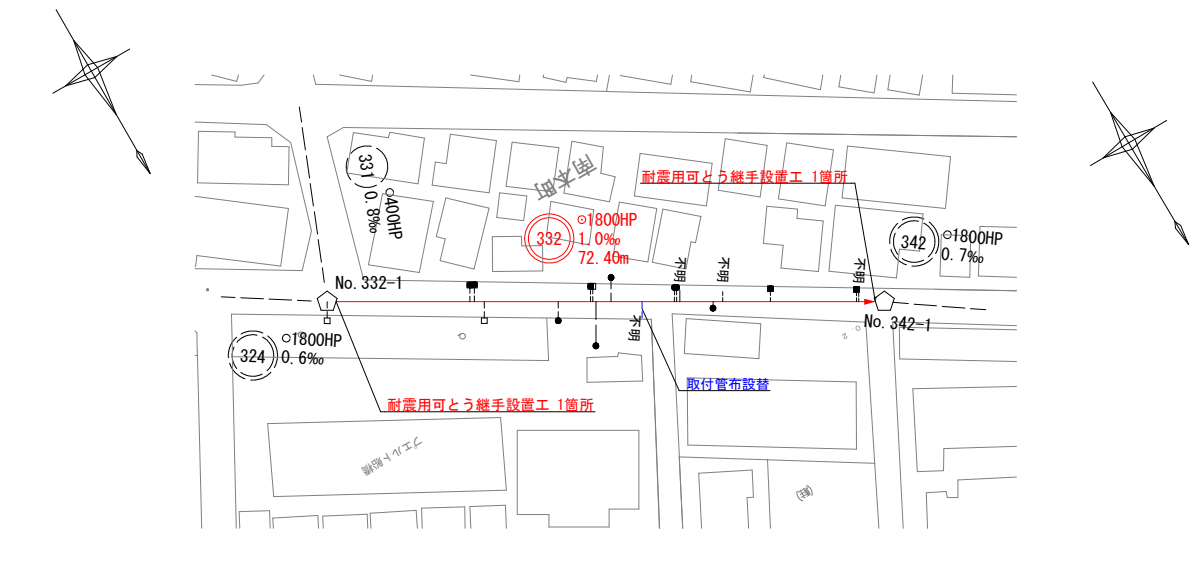

縦断面図 縦 H=1:100 縮尺 横 V=1:500



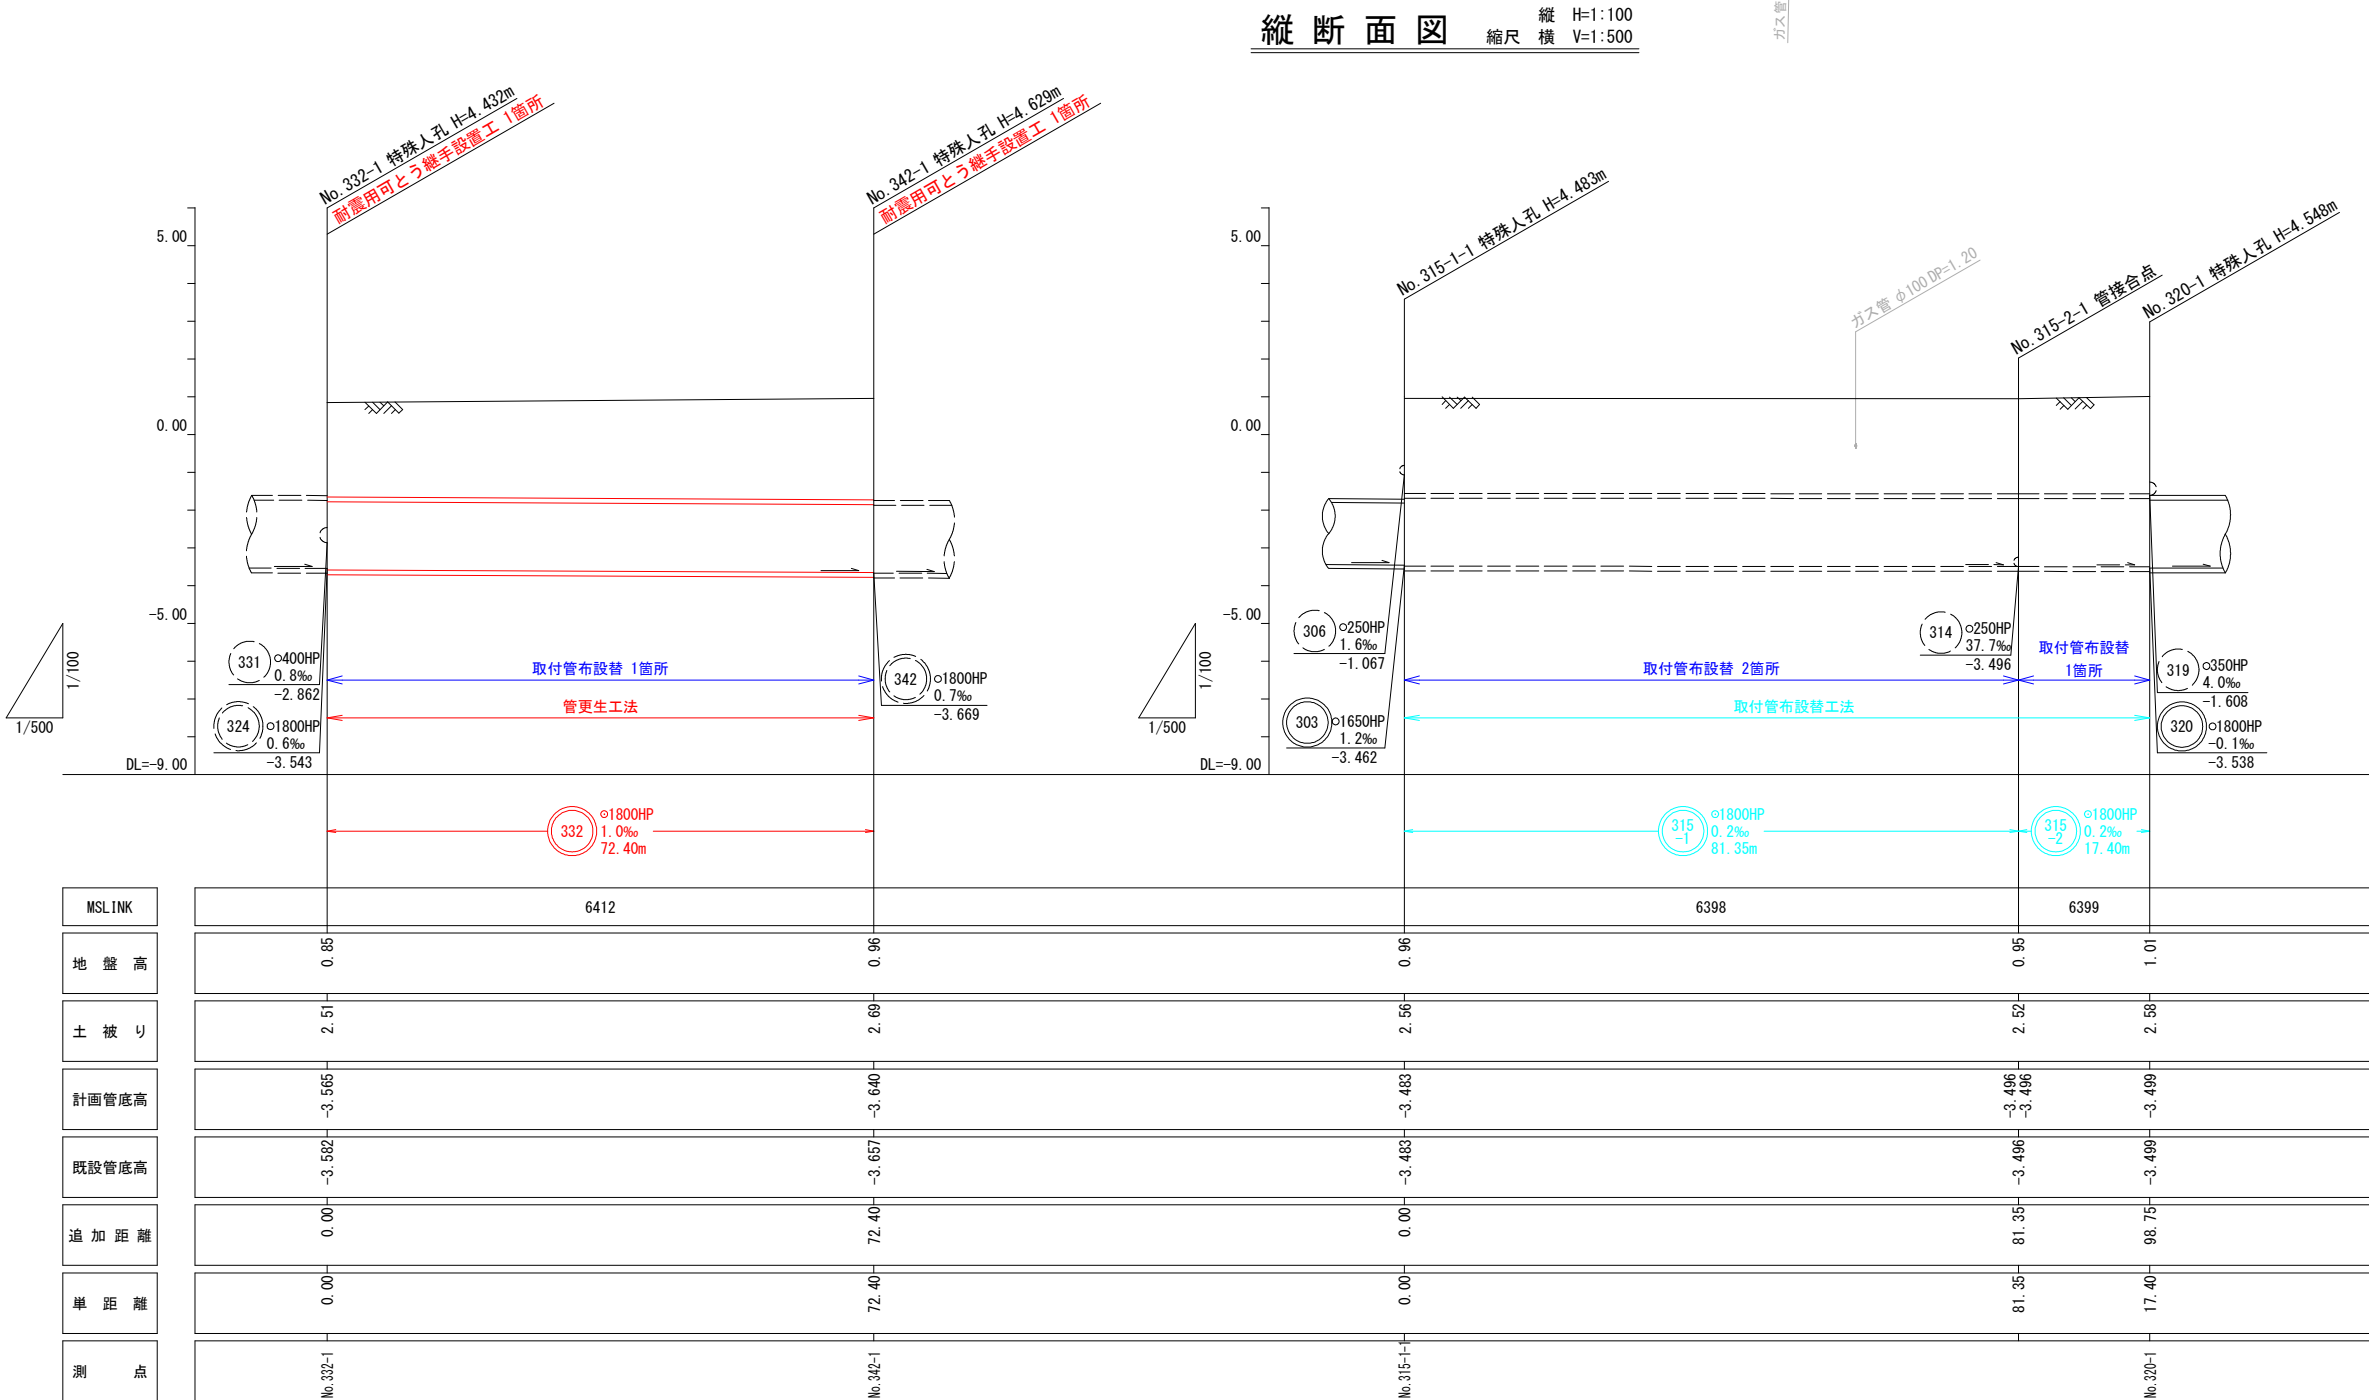


凡例




記号	名称
	実施路線（布設替え）
	実施路線（管更生）
	実施路線（修繕対応）
	実施路線（取付管布設替）
	マンホール改築
	マンホール蓋改築
	既設路線
	計画路線
	0号マンホール
	1号マンホール
	2号マンホール
	3号マンホール
	4号マンホール
	特1号マンホール
	特2号マンホール
	特3号マンホール
	特殊マンホール
	塩ビ人孔
	点検人孔
	正長方形渠用マンホール
	橋門人孔
	管接合点
	副管
	雨水吐室
	ます人孔
	吐け口
	水道管
	ガス管
	電気
	N T T

令和8年度	
工事名	湊町地区公共下水道管渠 長寿命化対策工事（その47）
路線番号	332 315-1 315-2
工事箇所	船橋市南本町2395番59地先ほか
図面種別	平面図・縦断面図（1）
縮尺	図示
図面番号	全4葉の内第2号
船橋市下水道河川管理課	

平面図 縮尺 S=1:500

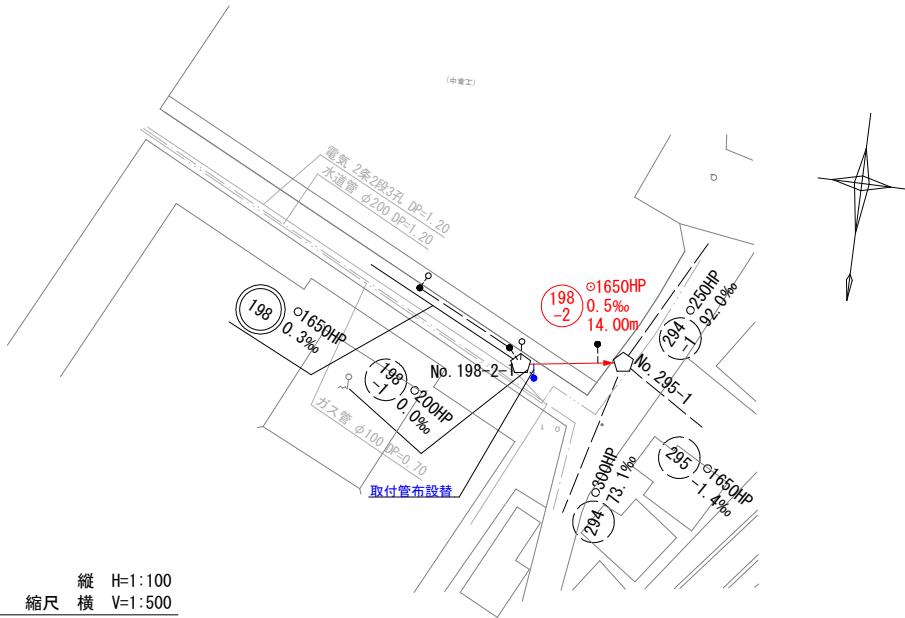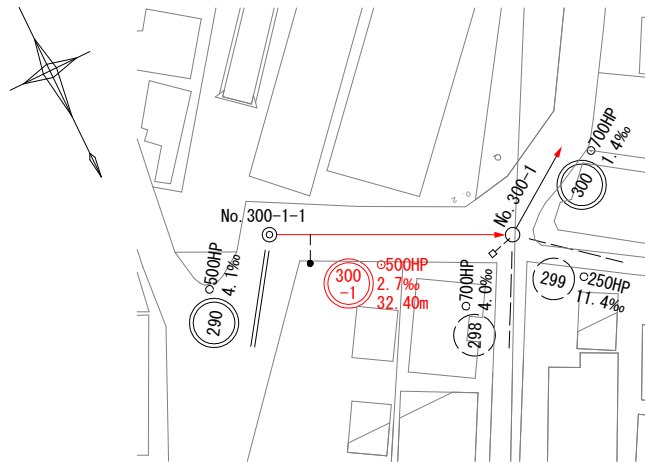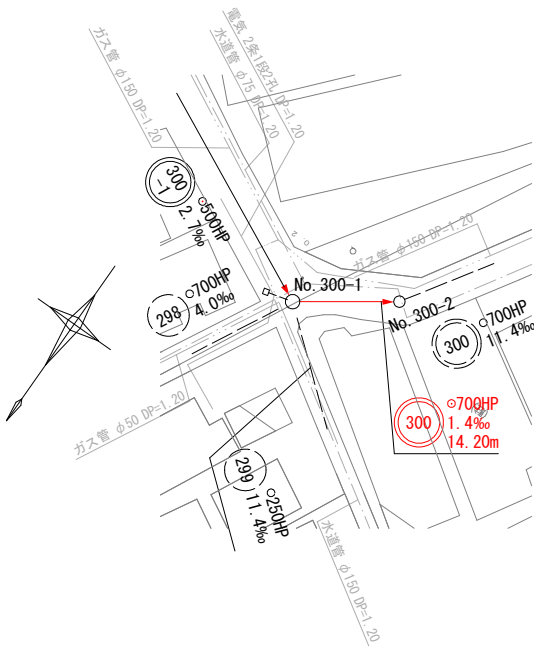

縦断面図 縦 H=1:100 縮尺 横 V=1:500

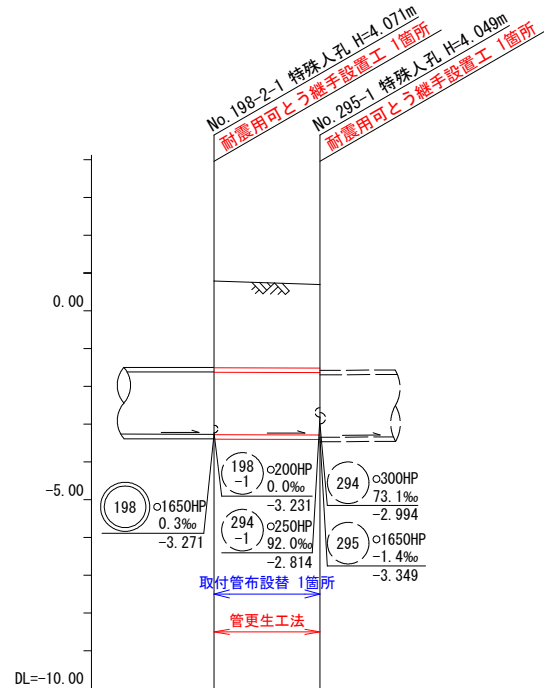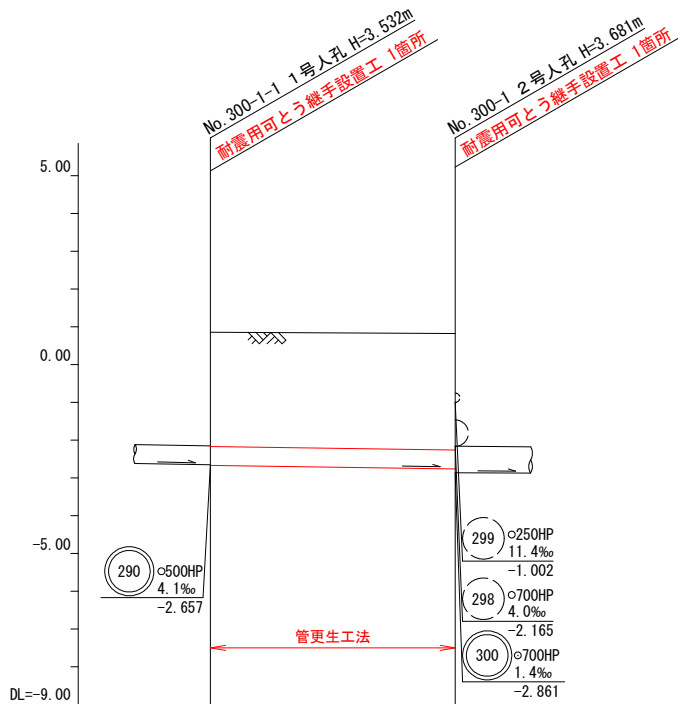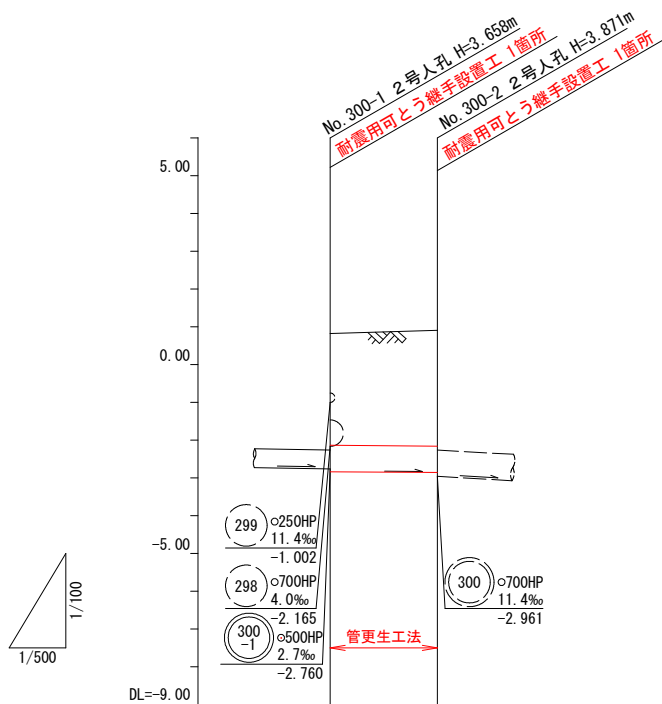



凡例

記号	名称
	実施路線（布設替え）
	実施路線（管更生）
	実施路線（修繕対応）
	実施路線（取付管布設替）
	マンホール改築
	マンホール蓋改築
	既設路線
	計画路線
	0号マンホール
	1号マンホール
	2号マンホール
	3号マンホール
	4号マンホール
	特1号マンホール
	特2号マンホール
	特3号マンホール
	特殊マンホール
	塩ビ人孔
	点検人孔
	正長方形渠用マンホール
	橋門人孔
	管接合点
	副管
	雨水吐室
	ます人孔
	吐け口
	水道管
	ガス管
	電気
	N T T

MSLINK		6756		6754		6502	
地盤高		0.82	0.91	0.86	0.82	0.79	0.70
土被り		2.92	3.03	2.99	3.04	2.30	2.22
計画管底高		-2.838	-2.858	-2.663	-2.751	-3.264	-3.271
既設管底高		-2.861	-2.881	-2.672	-2.760	-3.281	-3.288
追加距離		0.00	14.20	0.00	32.40	0.00	14.00
単距離		0.00	14.20	0.00	32.40	0.00	14.00
測点		No. 300-1	No. 300-2	No. 300-1-1	No. 300-1	No. 198-2	No. 295-1

令和8年度	
工事名	湊町地区公共下水道管渠 長寿命化対策工事（その47）
路線番号	300 300-1 198-2
工事箇所	船橋市南本町2395番59地先ほか
図面種別	平面図・縦断面図（2）
縮尺	図示
図面番号	全4葉の内第3号
船橋市下水道河川管理課	

鋪裝復旧平面図 縮尺 S=1:500

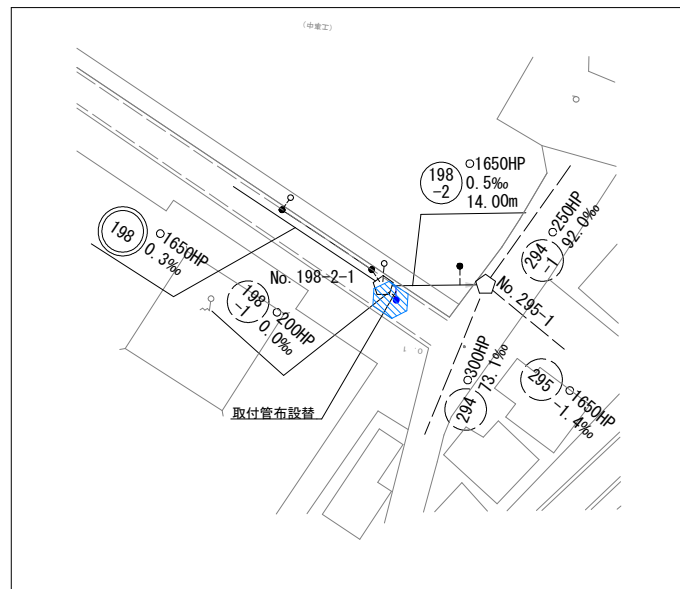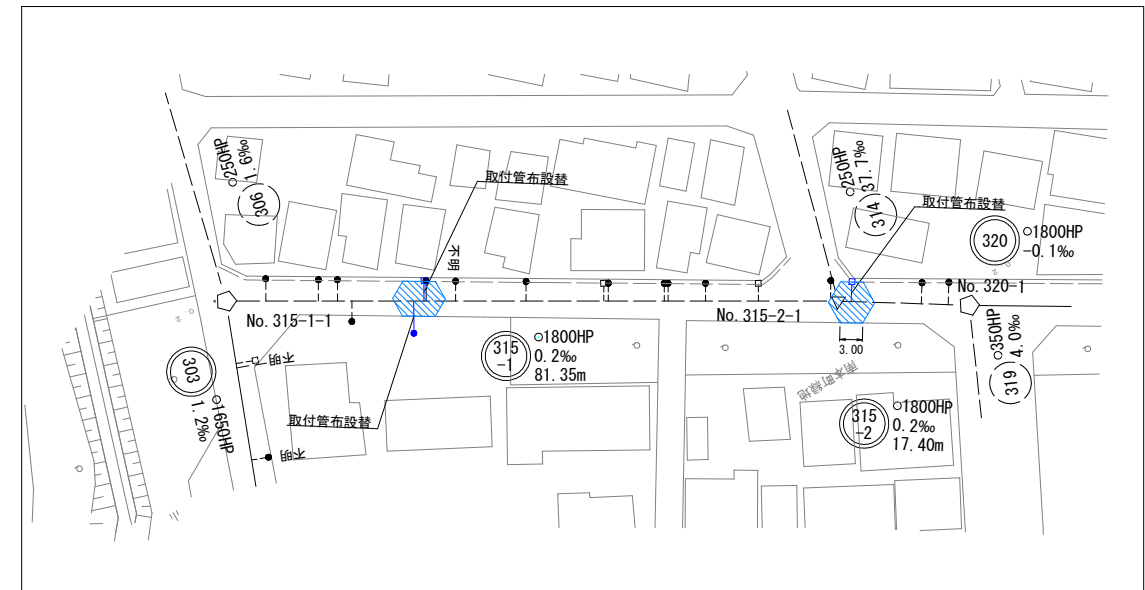

凡 例

記 号	舗 装 種 別
	車道（一般市道）

令和 8 年度	
工 事 名	湊町地区公共下水道管渠 長寿命化対策工事（その47）
路 線 番 号	332 315 -1 315 -2 198 -2
工 事 箇 所	船橋市南本町2395番59地先ほか
図 面 種 別	舗装復旧平面図
縮 尺	図 示
図 面 番 号	全 4 葉 の 内 第 4 号
船橋市下水道河川管理課	