


位置図 S=1:10,000 (S=1:20,000)



系統図 S=1:2,500(S=1:5,000)

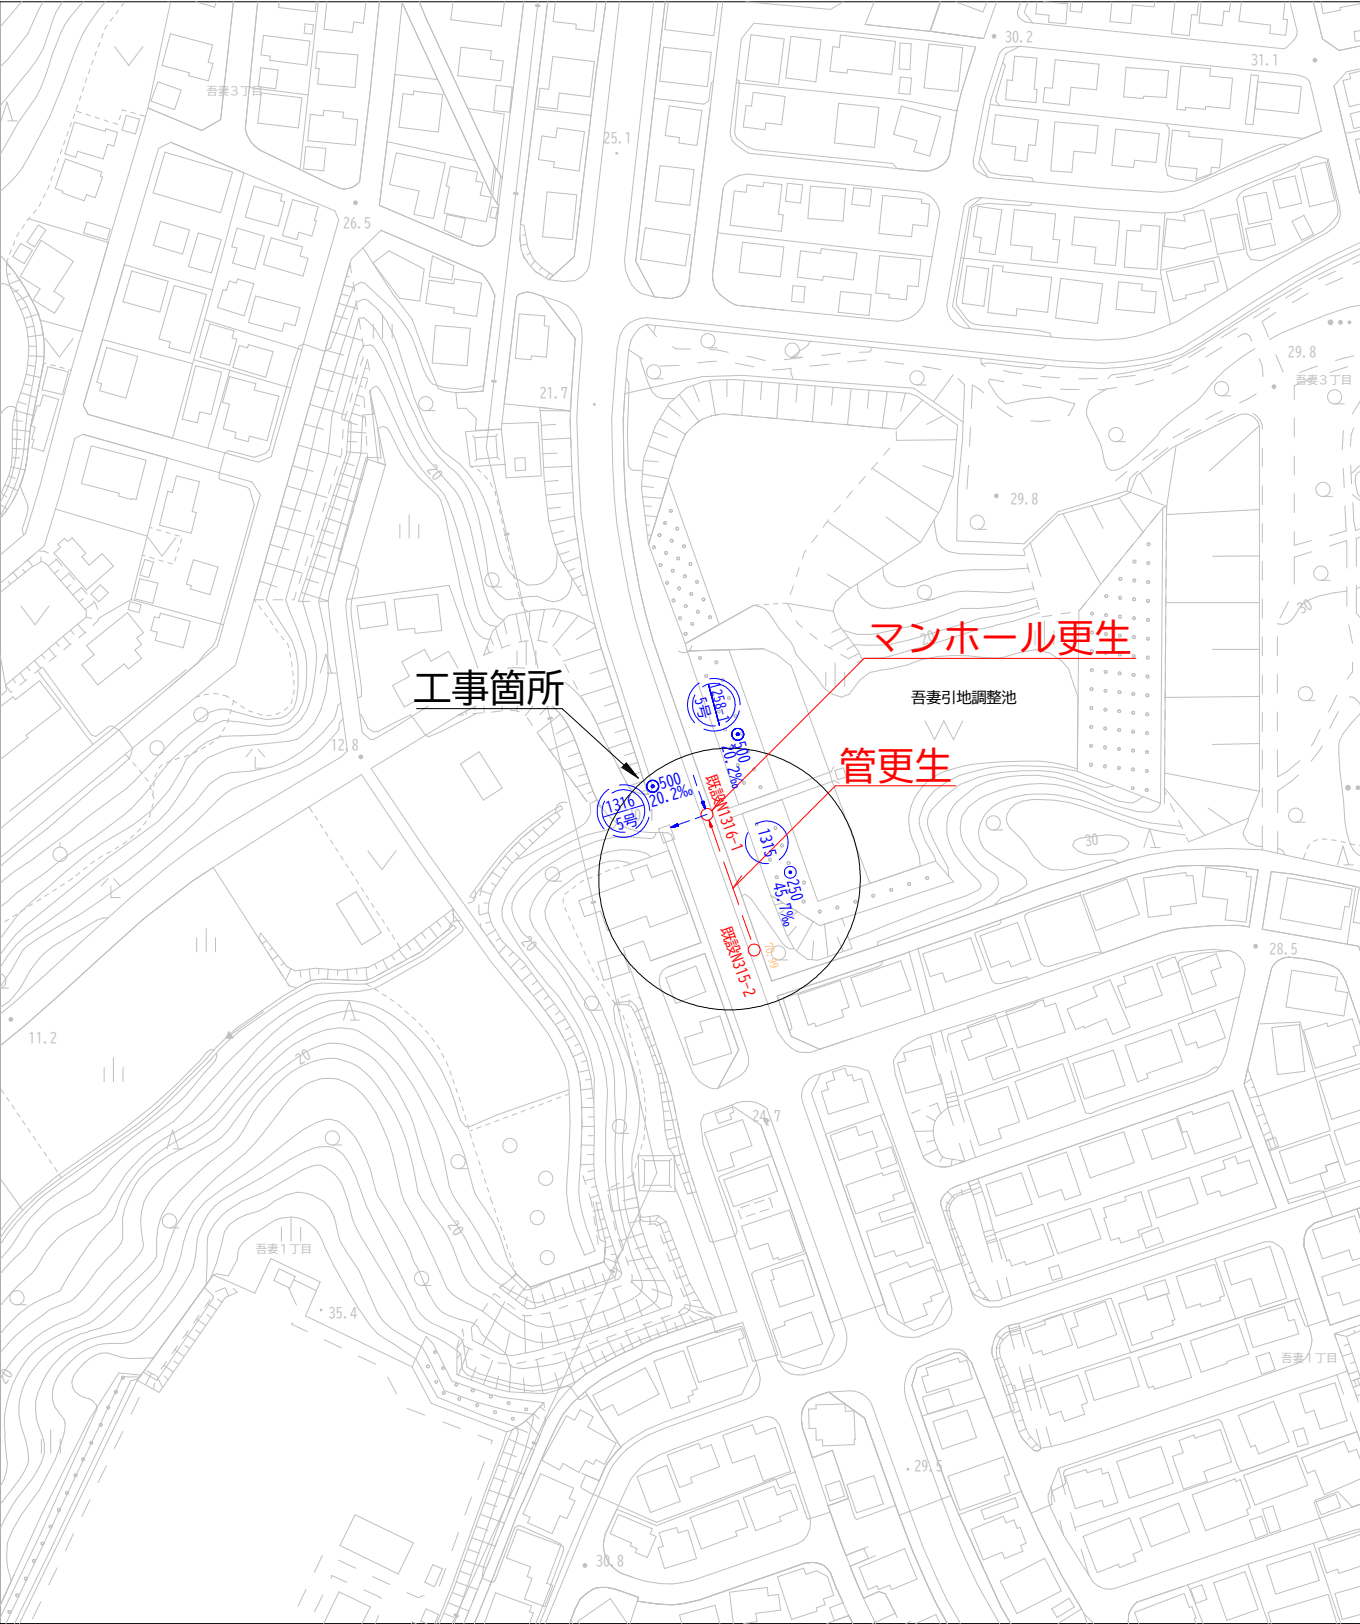

下水道マンホール更生工事（吾妻三丁目）			
令和8年度			
路線名	成田ニュータウン汚水5号幹線		
工事箇所	成田市吾妻三丁目地先		
図面種別	位置図・系統図		
図面番号			
縮尺	図示 (1:10,000)等	内容表示	
成田市役所土木部下水道課			