



位置図

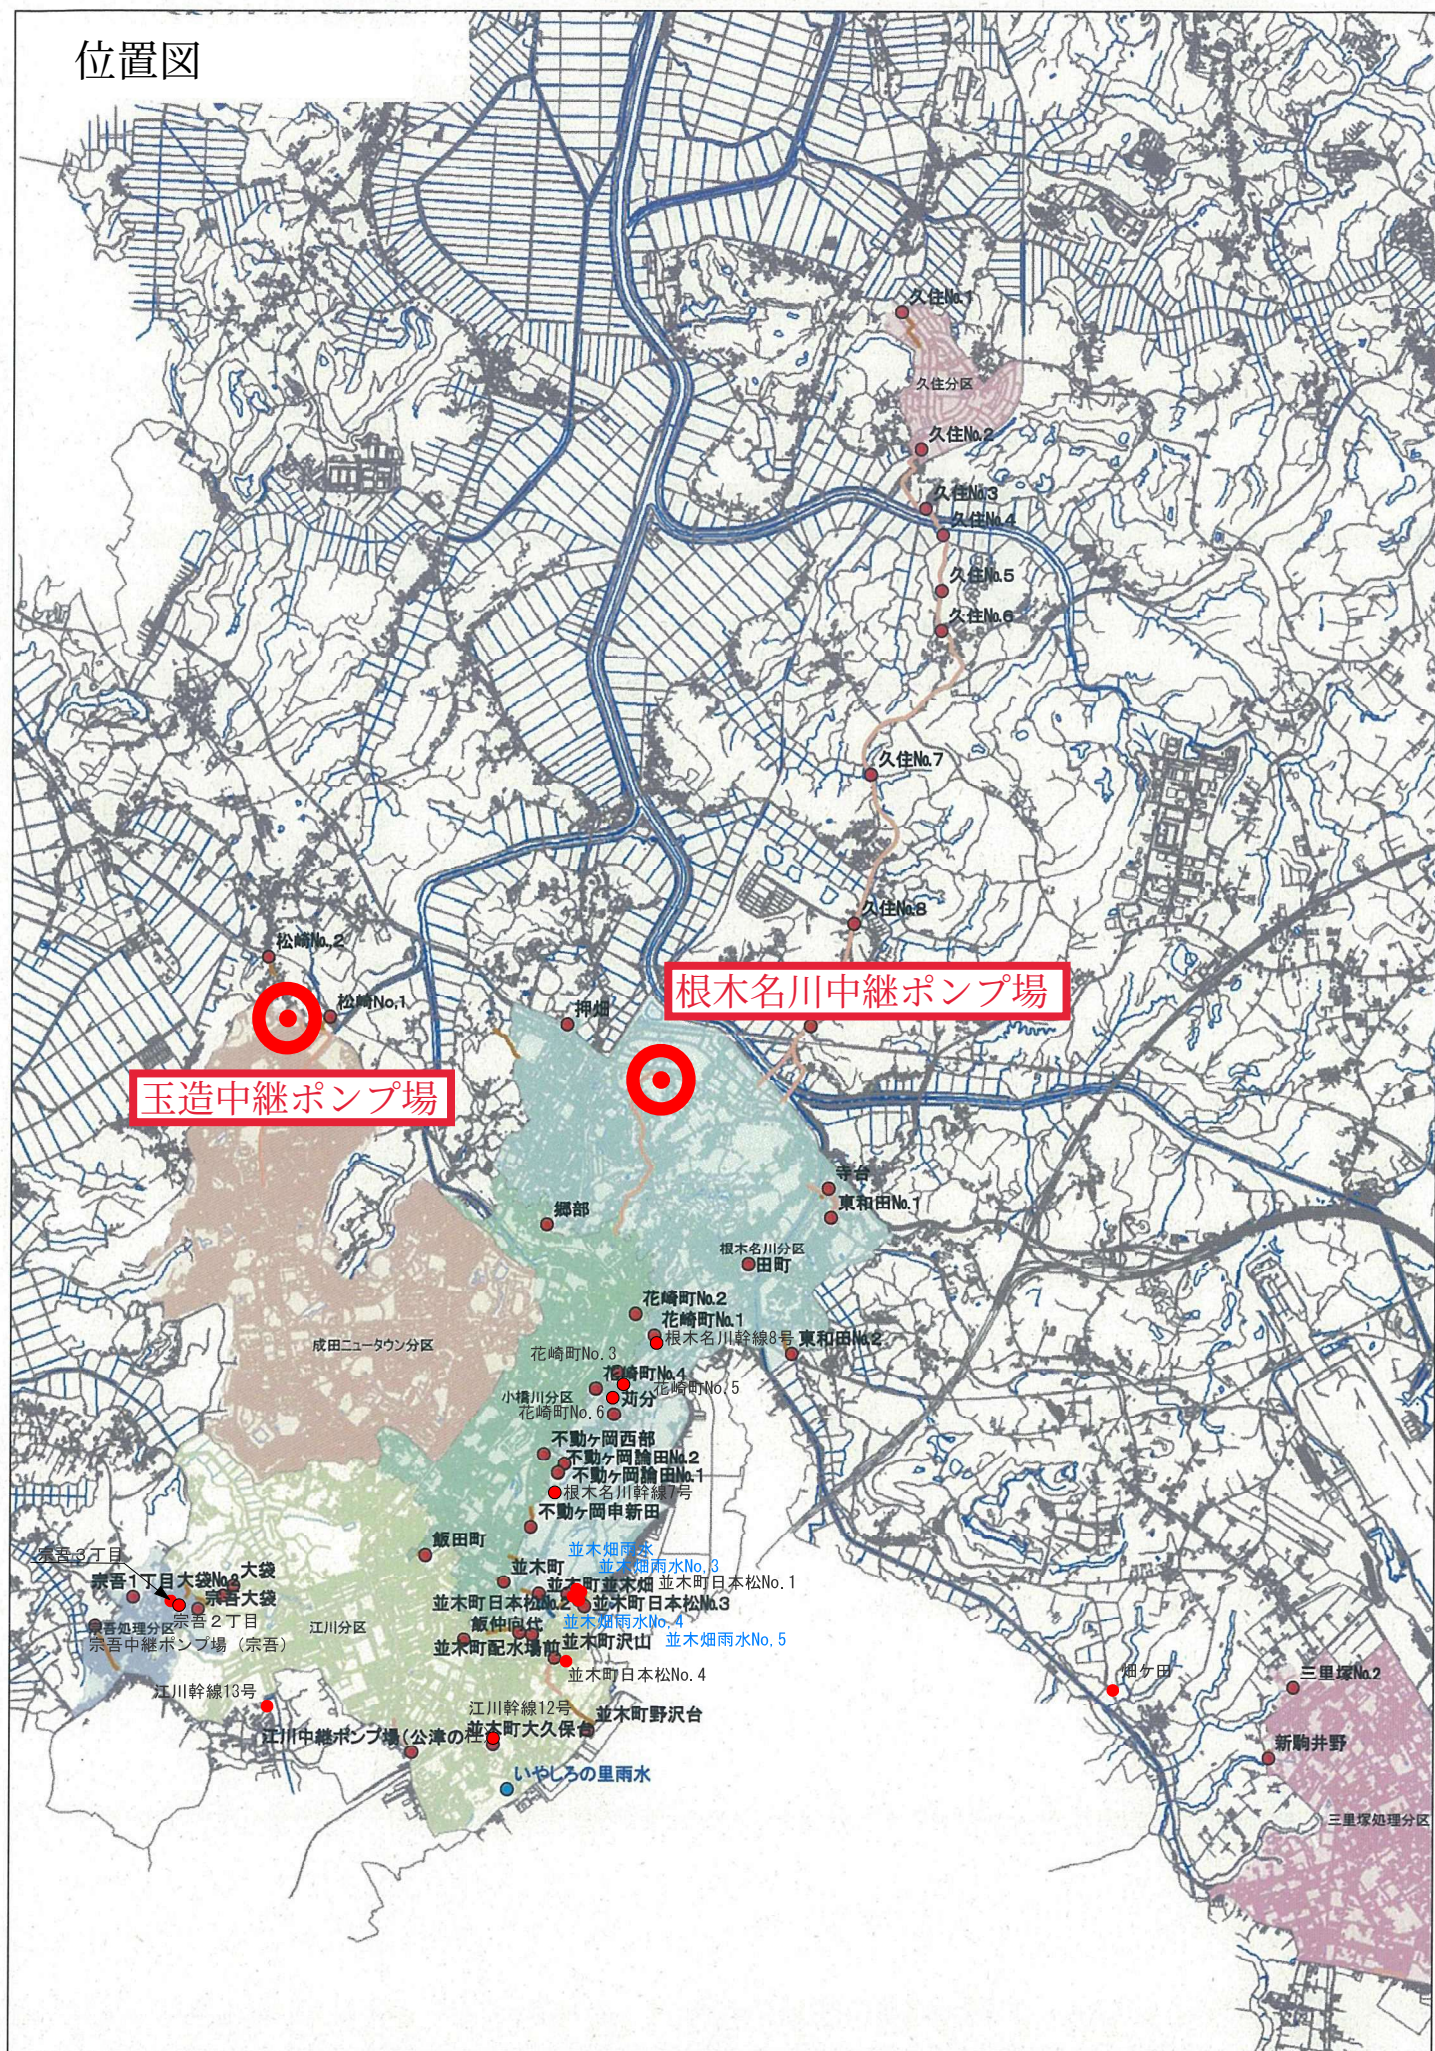


平面図 (1)
(玉造中継ポンプ場)

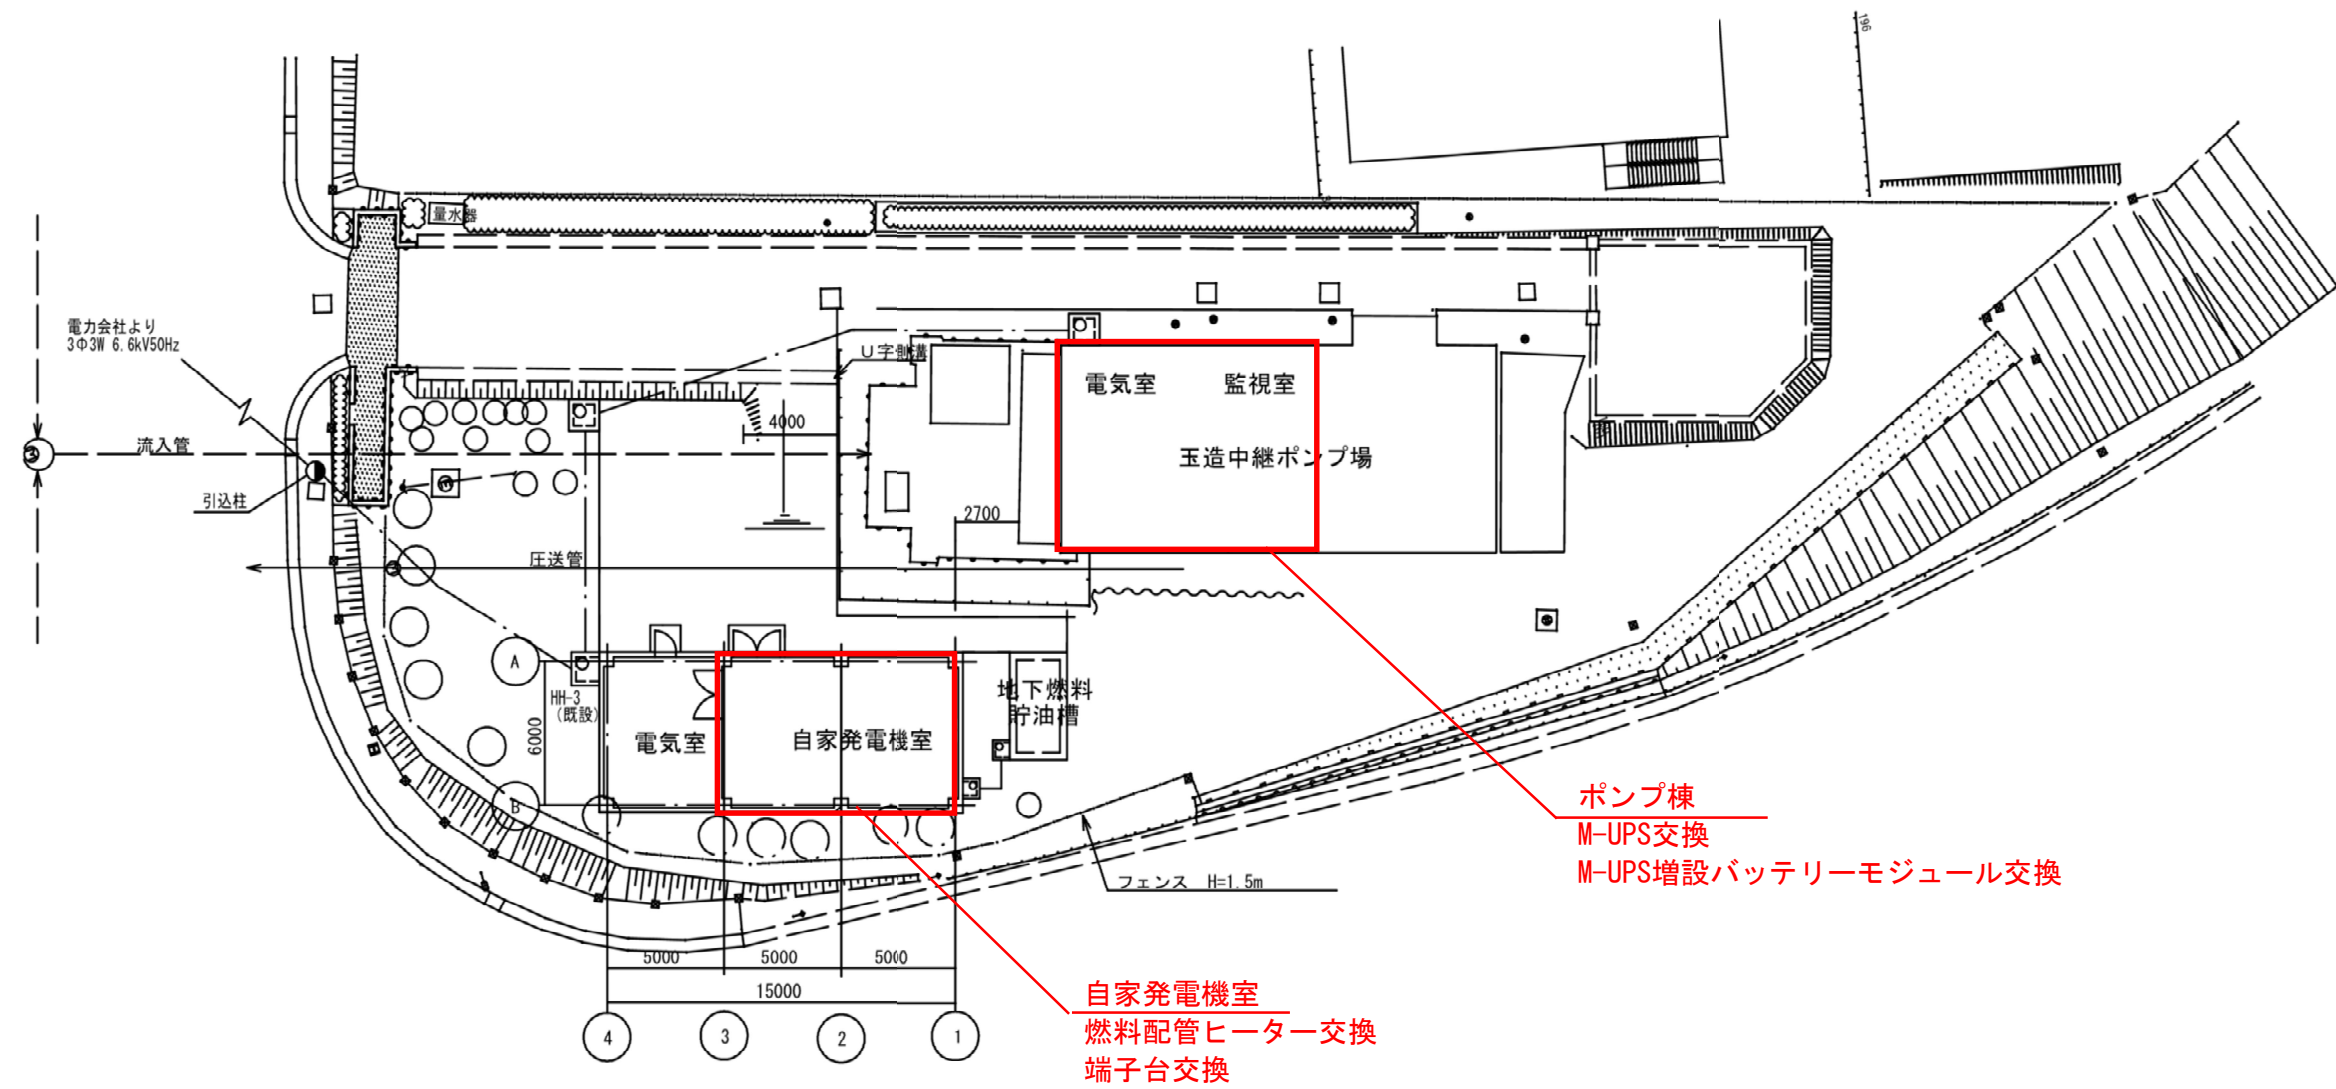

工事名	玉造中継ポンプ場他自家発電設備更新工事		
年度	令和 8 年度		
図面名	平面図 (1)		
図面番号	全 5	葉のうち第 1	号
縮尺	FREE	内容表示	
事業者名	成田市 下水道課		


平面図 (2)
(根木名川中継ポンプ場)

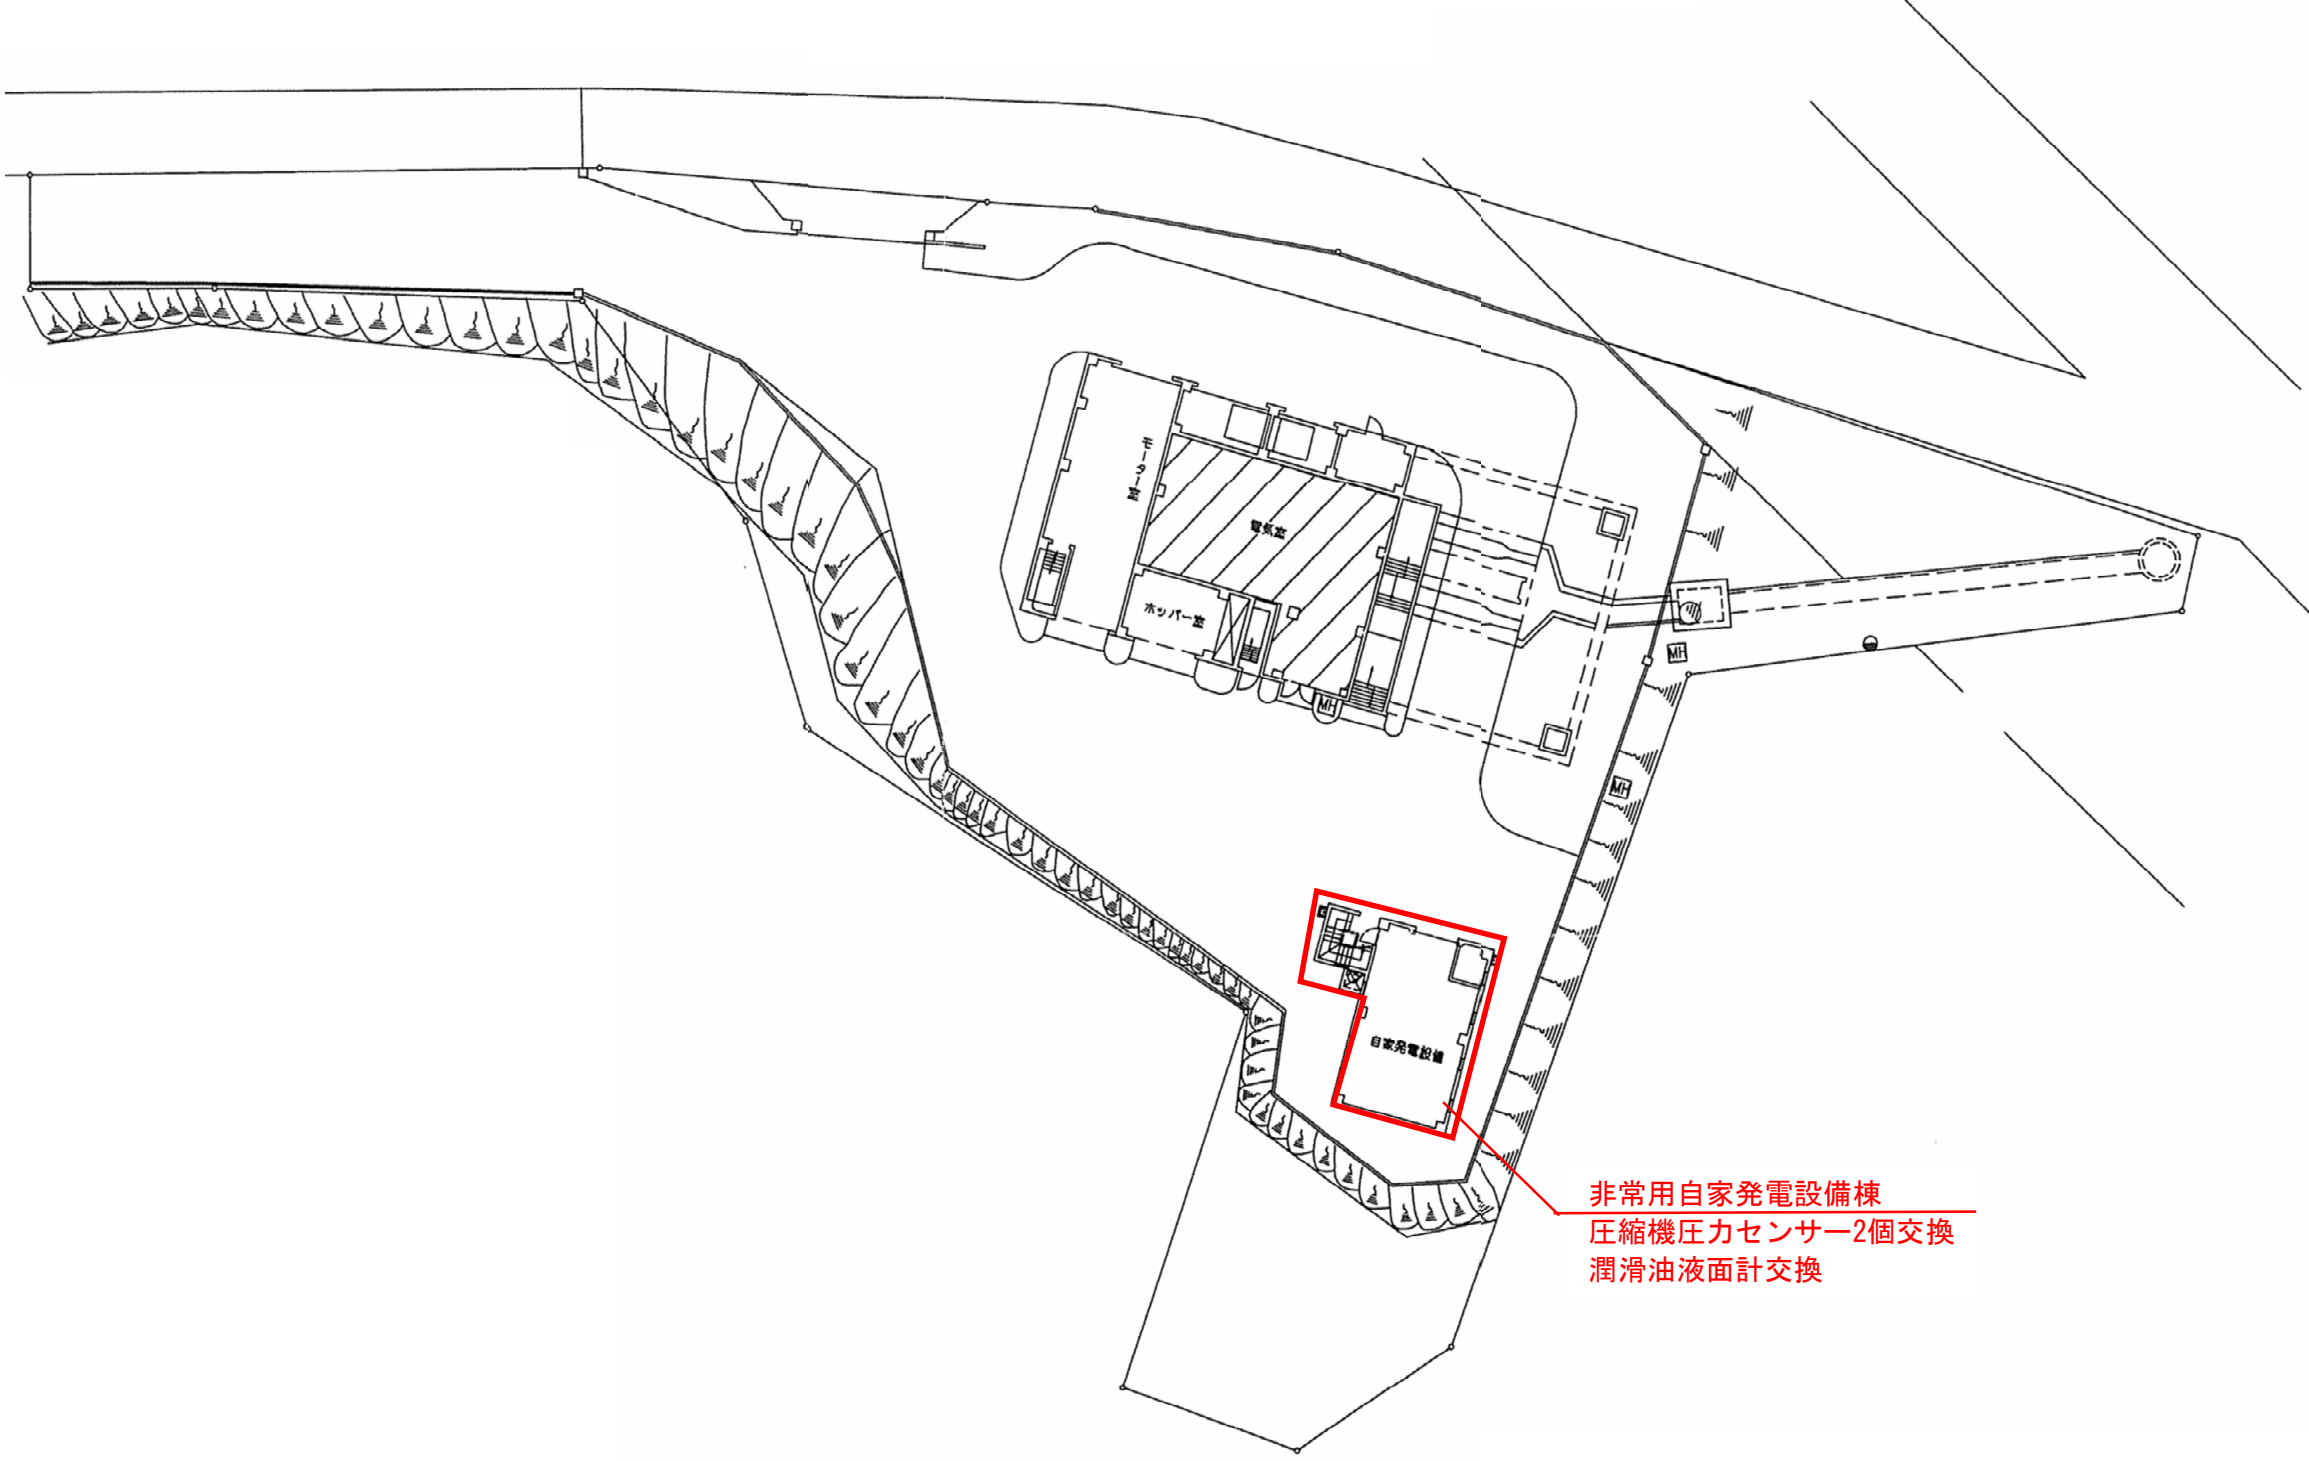

非常用自家発電設備棟
圧縮機圧力センサー2個交換
潤滑油液面計交換

工事名	玉造中継ポンプ場他自家発電設備更新工事		
年度	令和 8 年度		
図面名	平面図 (2)		
図面番号	全 5	葉のうち第 2	号
縮尺	FREE	内容表示	
事業者名	成田市 下水道課		


配置図 (1)
(玉造中継ポンプ場 ポンプ棟)

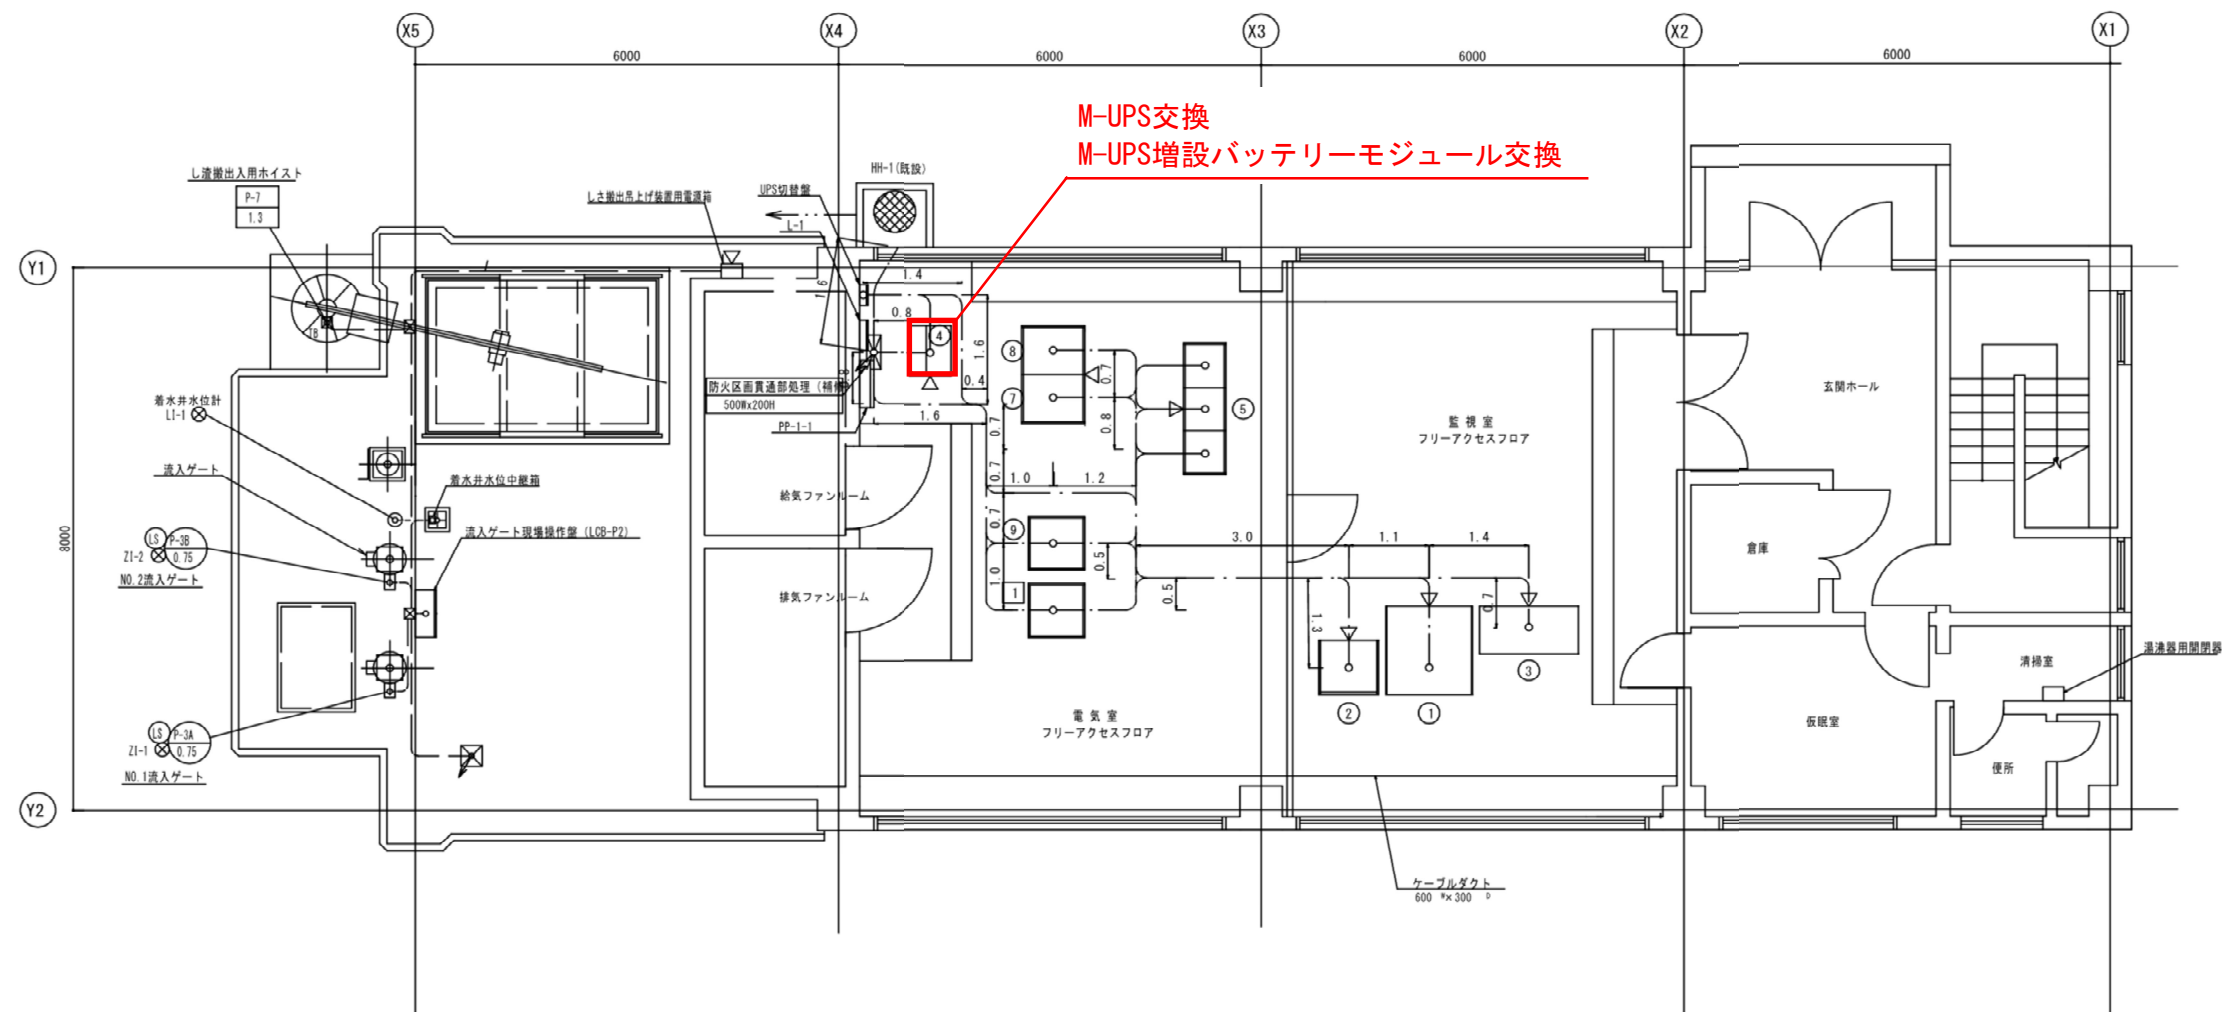

機器一覧表		
NO.	壁 名 称	記 号
①	グラフィック監視盤	MGP
②	計装盤	KP
③	CRT・ロガー装置	CRT
④	無停電電源装置	UPS
⑤	コントロールセンタ	CC-1
⑥	- 欠 -	
⑦	補助継電器盤 (2)	RY-1-2
⑧	補助継電器盤 (3)	RY-1-3
⑨	伝送装置	
1	SQC盤	SQC

工事名	玉造中継ポンプ場他自家発電設備更新工事		
年度	令和 8 年度		
図面名	配置図 (1)		
図面番号	全 5	葉のうち第 3	号
縮尺	FREE	内容表示	
事業者名	成田市 下水道課		

配置図 (2)
(玉造中継ポンプ場 自家発電機室)

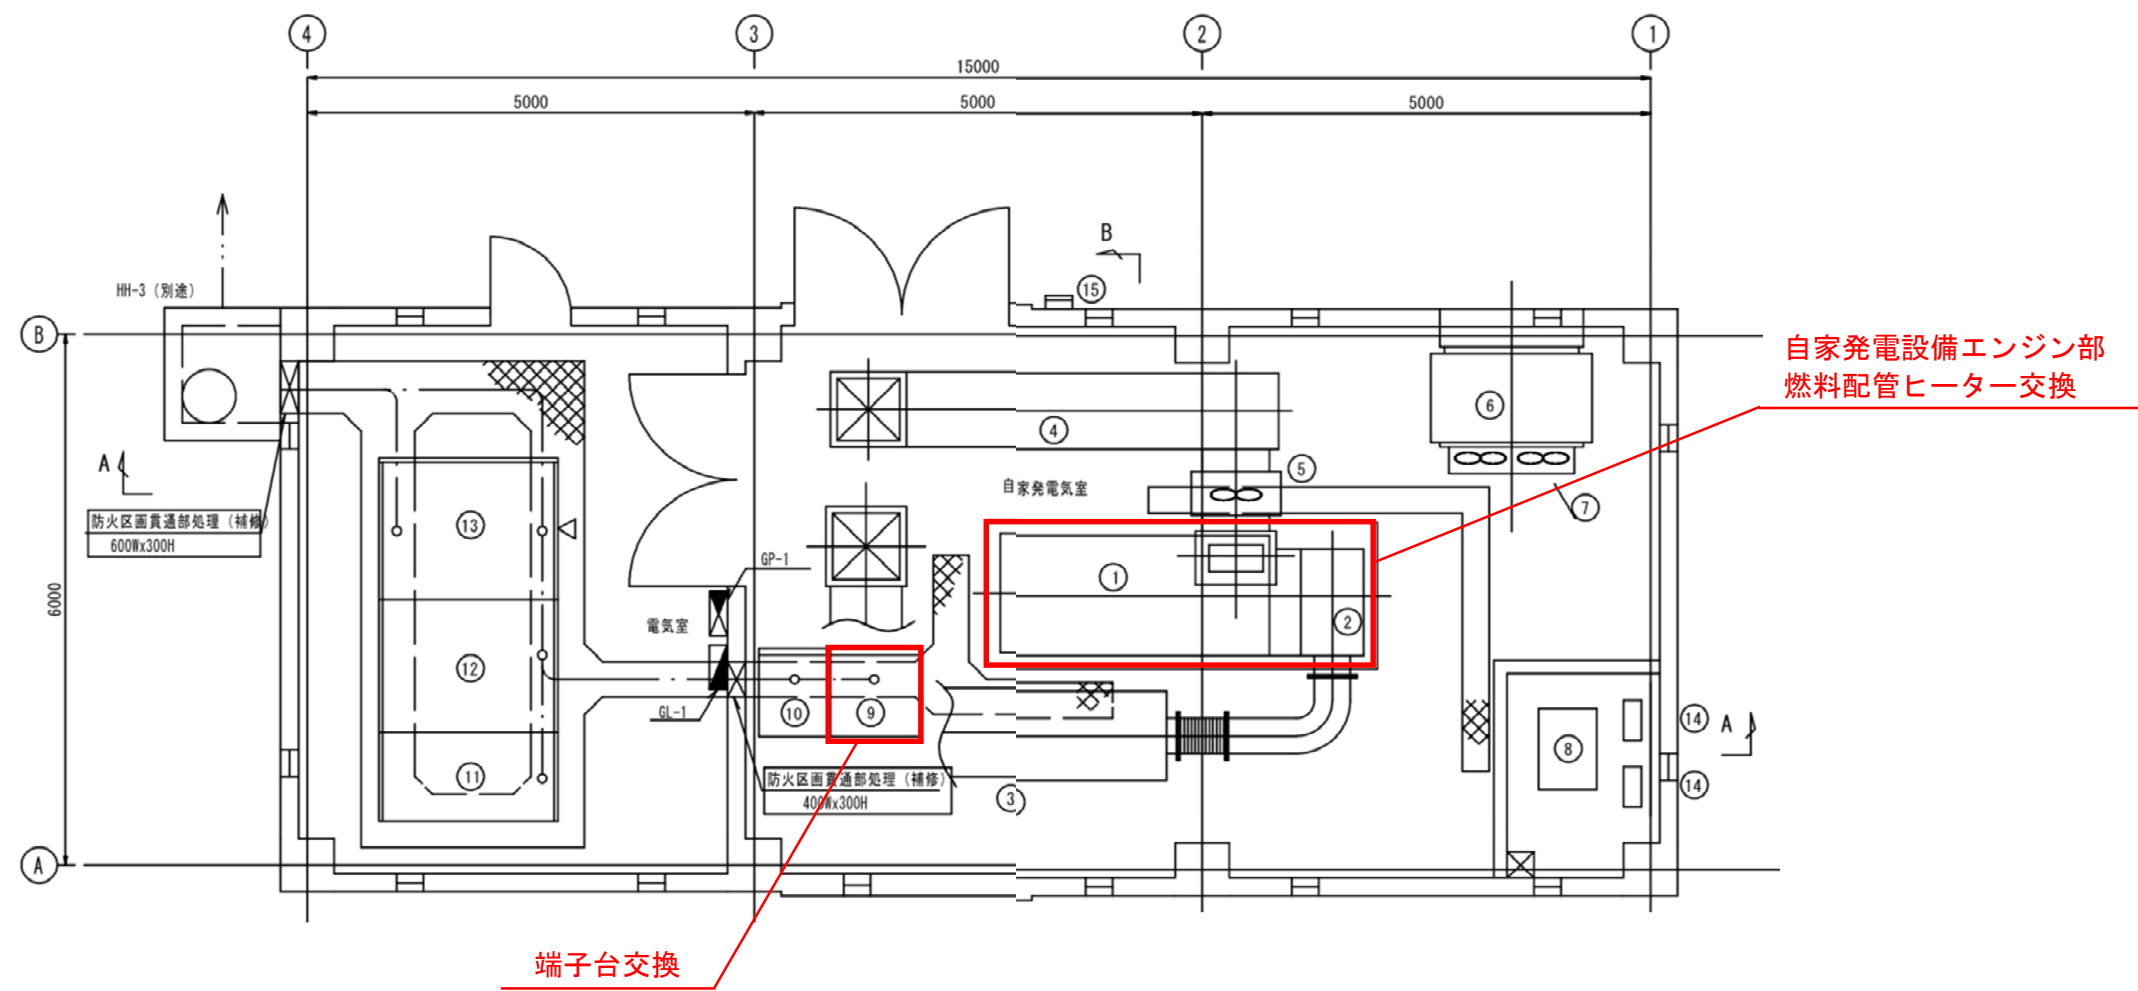

機器一覧表 (更新)


No.	機 名 称	記 号
①	ガスタービン発電装置	
②	一次排気消音器	
③	二次排気消音器	
④	換気消音器	
⑤	換気ファン	
⑥	給気消音器	
⑦	吸気ファン	
⑧	燃料小出槽	
⑨	自動始動発電機盤	GT-1
⑩	直流電源盤	DC-G1
⑪	引込受電盤	HG-1
⑫	主変圧器盤	HG-2
⑬	低圧主幹盤	LG-1
⑭	燃料移送ポンプ	
⑮	給油ボックス	

工事名	玉造中継ポンプ場他自家発電設備更新工事		
年度	令和 8 年度		
図面名	配置図 (2)		
図面番号	全 5	葉のうち第 4	号
縮尺	FREE	内容表示	
事業者名	成田市 下水道課		

詳細図


非常用発電設備 正面図
(根木名川中継ポンプ場)

圧縮機圧力センサー2個交換

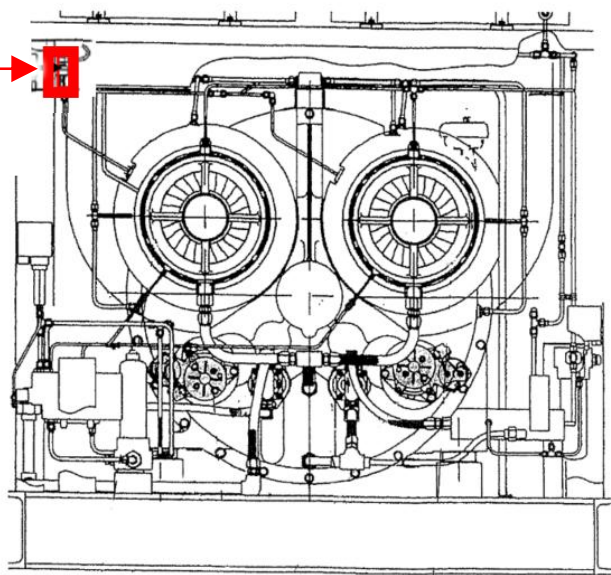

非常用発電設備 側面図
(根木名川中継ポンプ場)

潤滑油液面計交換

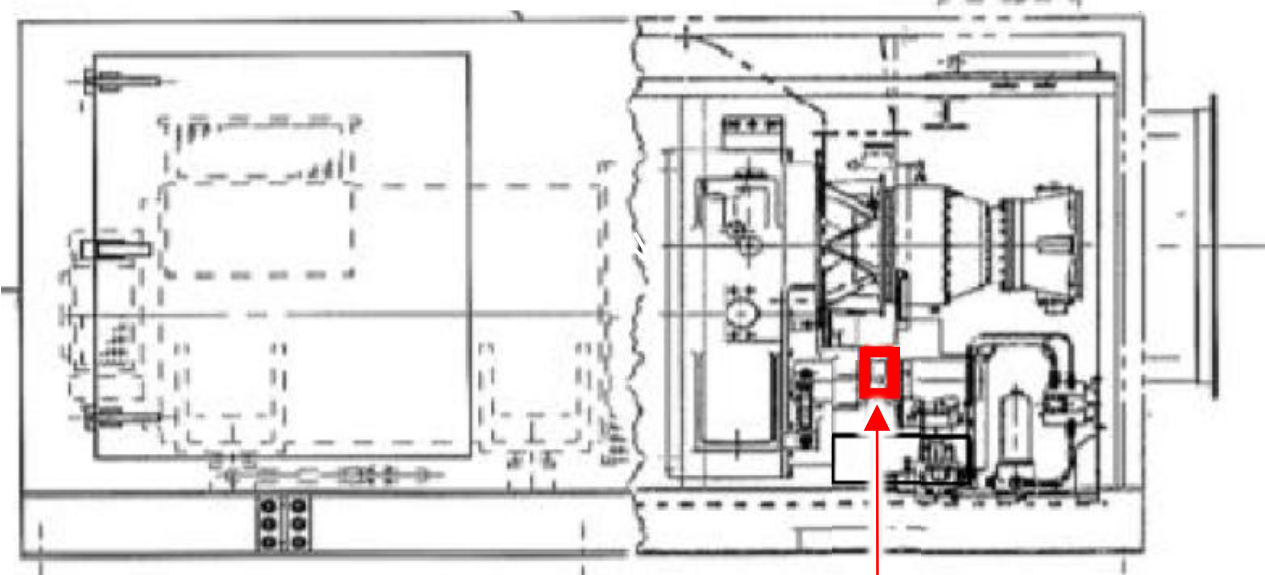

工事名	玉造中継ポンプ場他自家発電設備更新工事		
年度	令和 8 年度		
図面名	詳細図		
図面番号	全 5	葉のうち第 5	号
縮尺	FREE	内容表示	
事業者名	成田市 下水道課		