



マンホールポンプ機械設備図

S=1:40 (A3)
S=1:20 (A1)

平面図

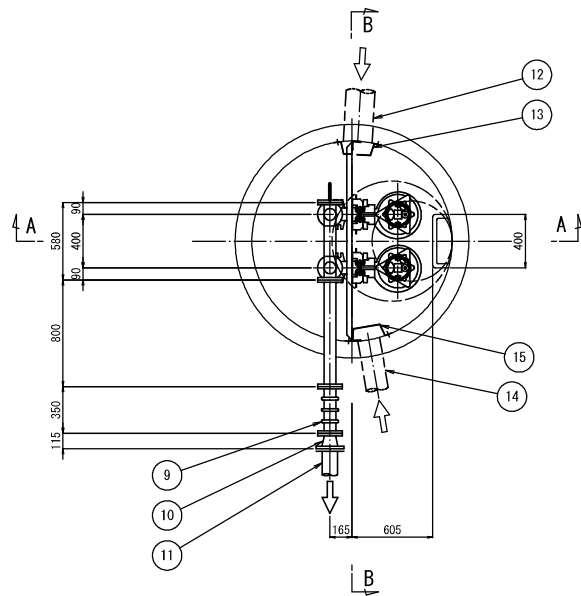


A-A 断面図

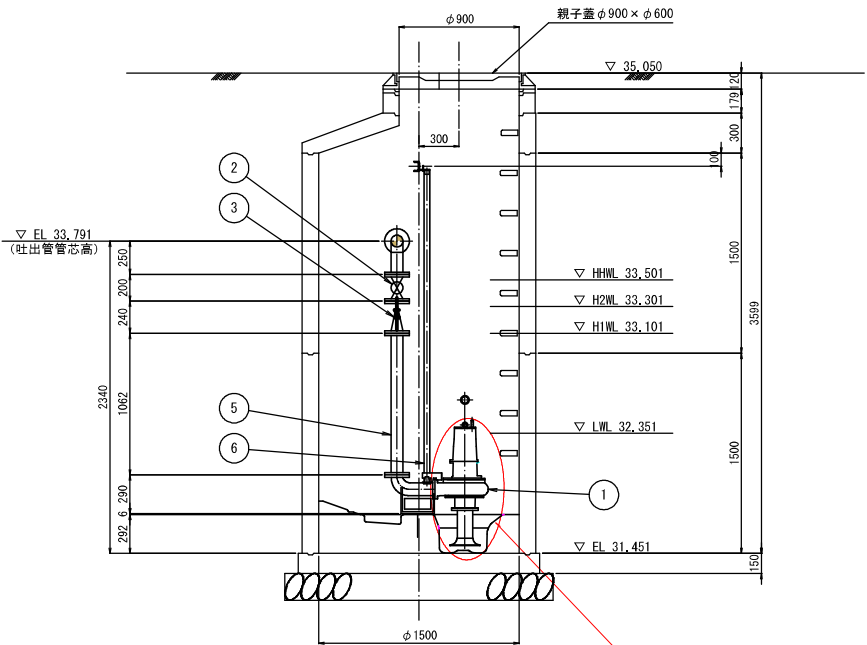

No. 2 着脱式水中モータポンプ交換

品番	部品名称	材質	数量	摘要
1	着脱式水中ポンプ		2台	80A, 3.7kw, スクリュー型
2	仕切弁	SCS/SUS	2個	80A ボール弁 JIS10K
3	逆止弁	SCS/NBR	2個	80A ボール式 JIS10K
4	空気抜き弁		2個	25A
5	立上管	SUS304	1式	80A
6	ガイドパイプ	SUS304	4本	32A
7	ガイドサポート取付金具	SUS304	1個	[80×40×5, etc]
8	予旋回槽	FRP	1基	2分割品 (内部モルタル充填) : PRM23B
9	埋設用可とう管		1個	80A×350L, 100mm幅芯用
10	吐出異径管	SUS304	1式	100A×80A (レジュメサ)
11	圧送管	DCIP	1式	100A
12	流入管	VU	1式	200A
13	阻流管	SUS	1式	200A用
14	流入管	VU	1式	150A
15	阻流管	SUS	1式	150A用

B-B 断面図

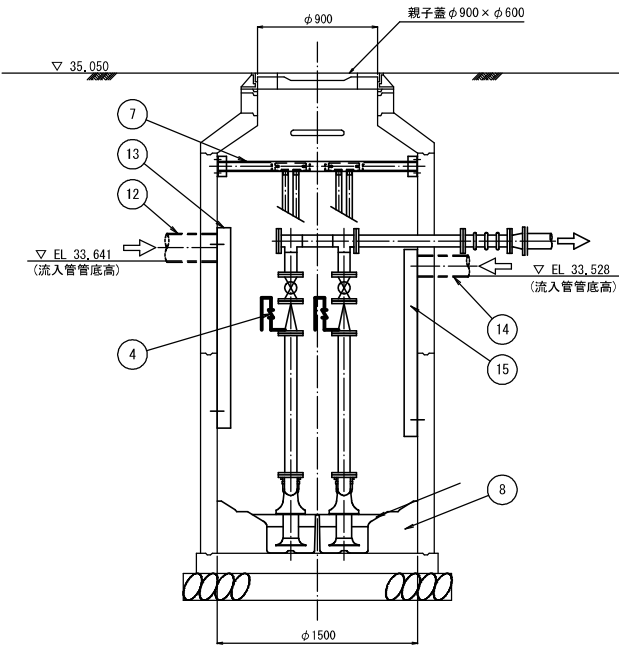

工事名	江川幹線6号マンホールポンプ場機器修繕
工事箇所	成田市並木町地先
図面種別	マンホールポンプ機械設備図
図面番号	全 1 葉の内第 1 号
縮尺	1:40 内容表示
作成	成田市役所土木部下水道課
部長	設計者氏名