

市原ポンプ場排水ポンプ用電動仕切弁修繕



図面リスト

[illegible][illegible]

以下、全6葉を承認する。


令和　８　年度								
工　事　名			市原ポンプ場排水ポンプ用電動仕切弁修繕					
施　設　名			市原ポンプ場					
工　事　箇　所			市原市八幡海岸通					
図　面　種　別			表紙(図面リスト)				<u>編入</u>	NON
図　面　番　号			E-0					
市　長	副市長	副市長	部　長	次　長	課　長	課長補佐	係　長	設　計


市原市上下水道部下水道施設課

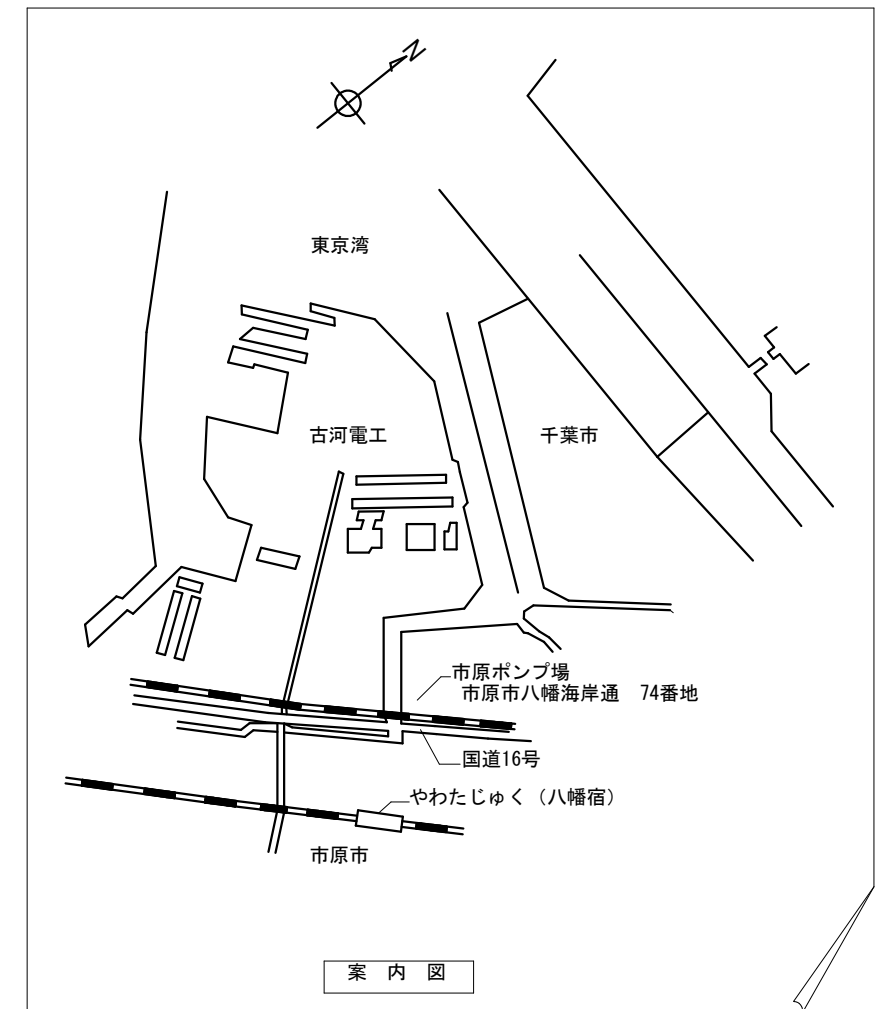
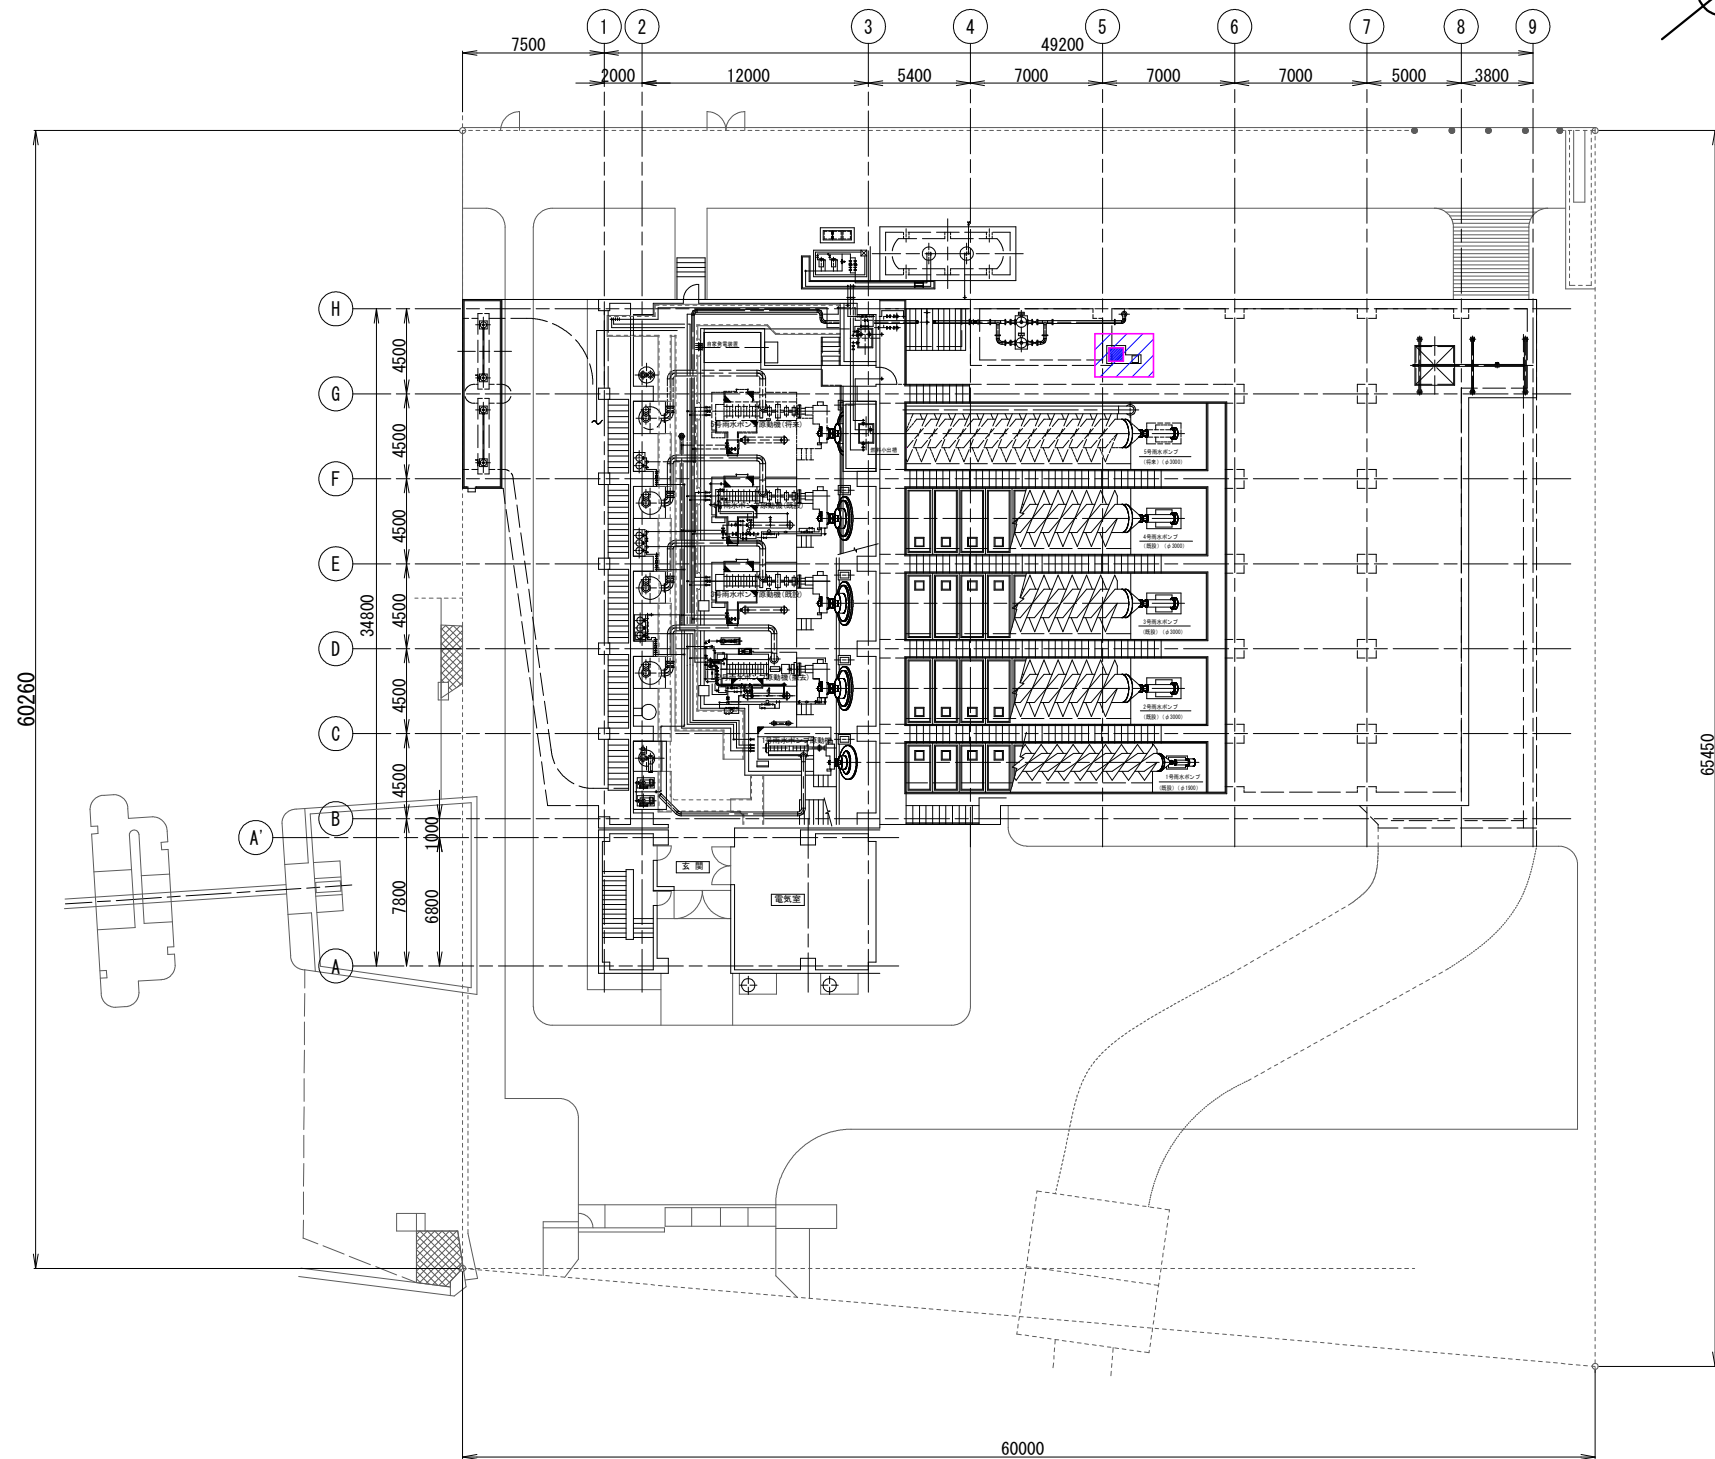


1. は、今回工事対象を示す。

令和 8 年度									
工 事 名	市原ポンプ場排水ホプ用電動仕切弁修繕								
施 設 名	市原ポンプ場								
工事箇所	市原市八幡海岸通								
図面種別	一般平面図							縮尺	1/200
図面番号	E-1								
市 長	副市長	部 長	次 長	課 長	課長補佐	係 長	設 計		
市原市 上下水道部 下水道施設課									

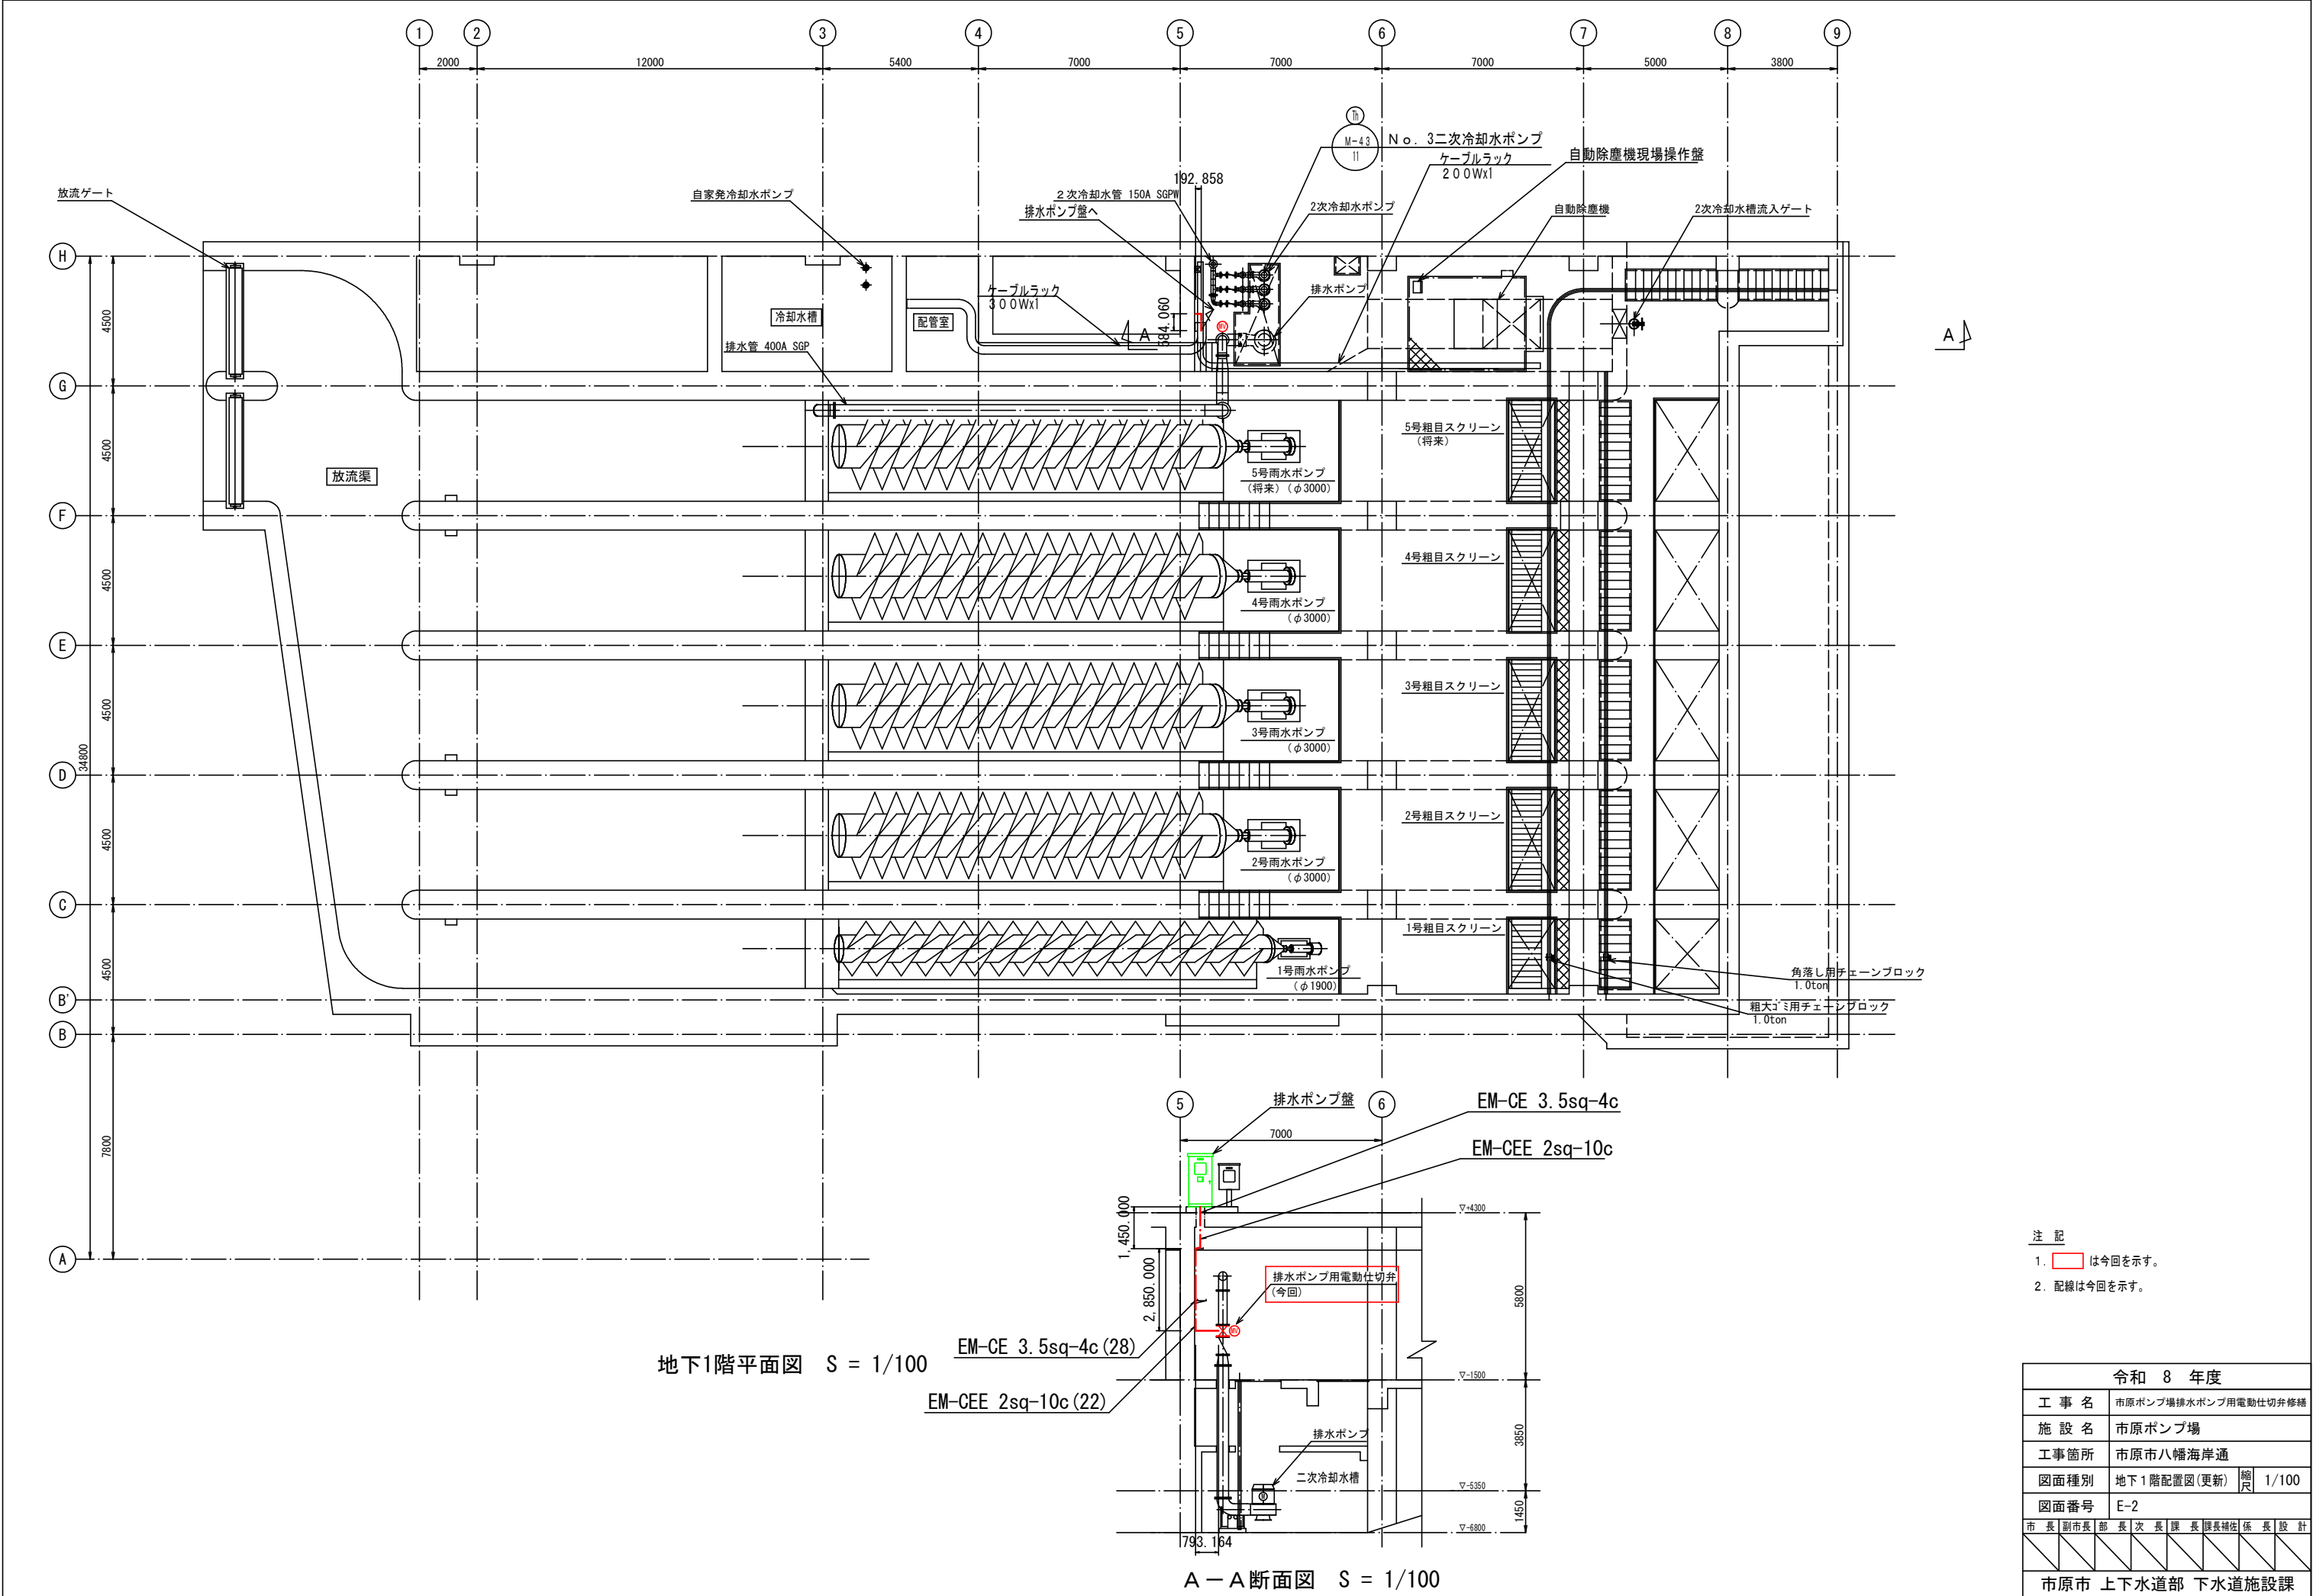

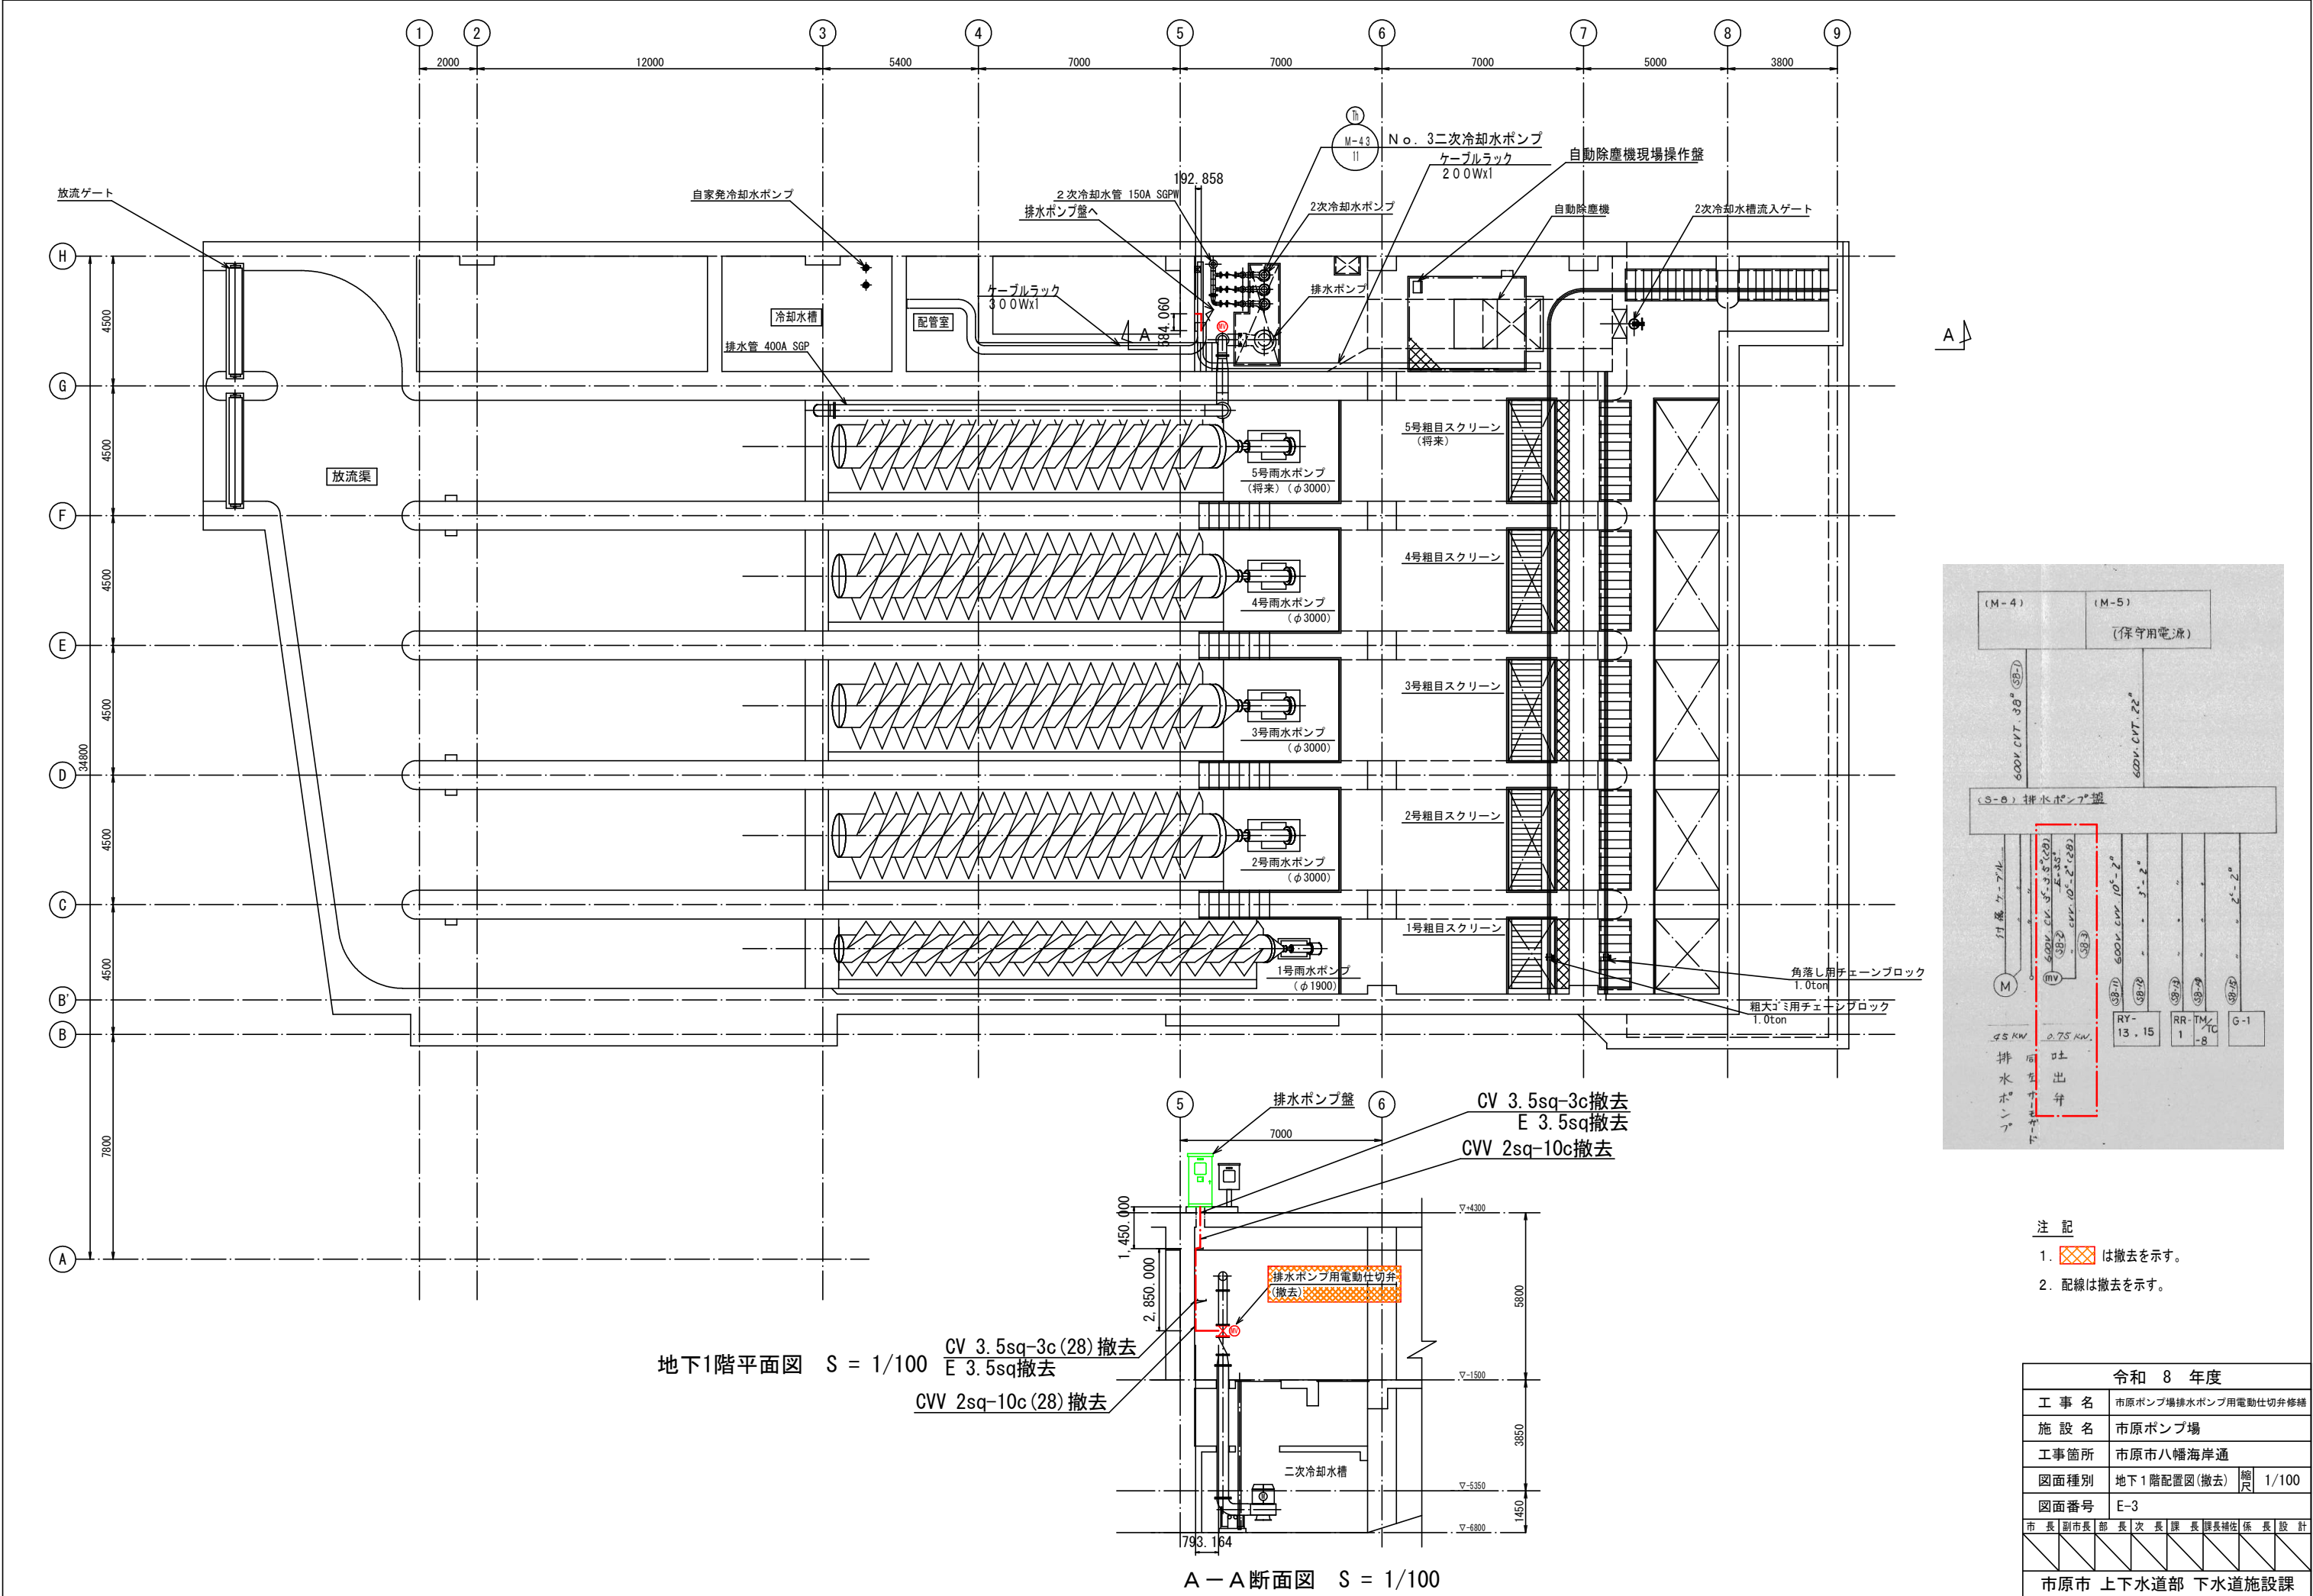

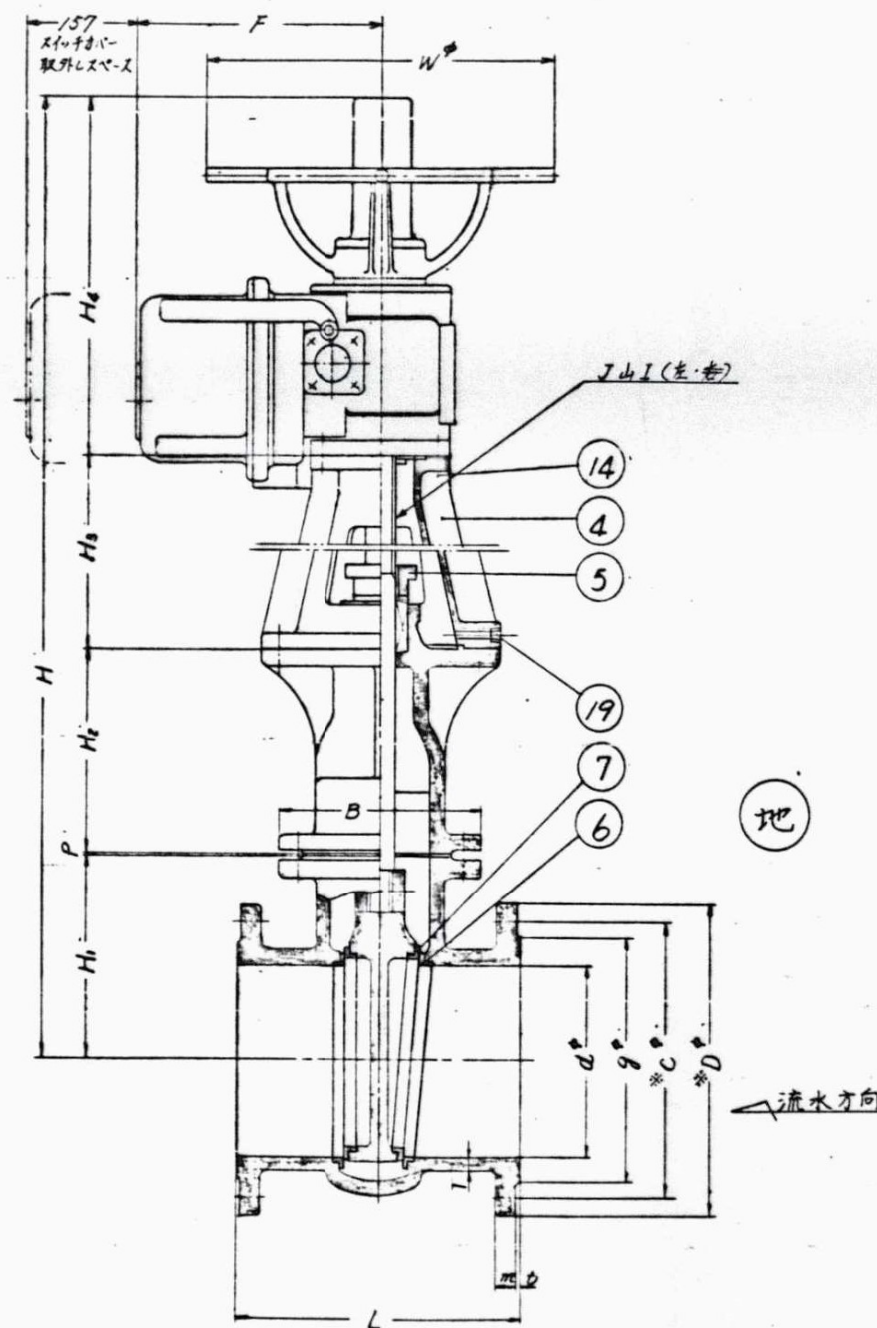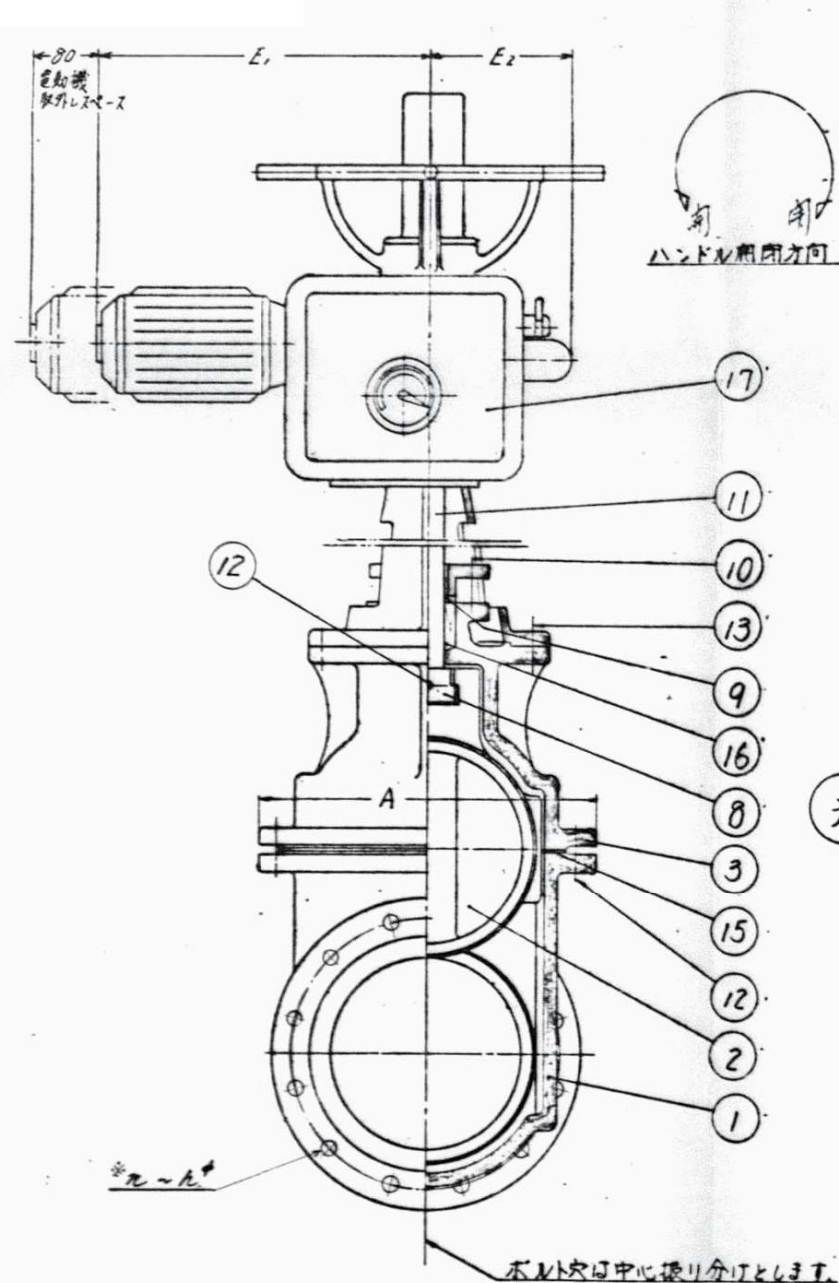

フランジの外径、ボルトサイズ、穴径、穴数は
JIS B 2212 (10K)、その他 JIS G 5524
板厚 JIS B 2062 とします。

19	フ ラ ン	FCMB	1	市販品
18	電動操作機	LTMD-02	1	
17	パ ッ キ ン	ナイロン	1式	
16	シートパッキン	ゴ ム	1	
15	六角ボルト	SUS 41	4	
14	六角ボルトナット	・	8	
13	六角ボルトナット	SUS 41	2	
12	テ ー パ ビ ン	SUS 403	1	
11	弁 棒	SUS 304	1	
10	調整ボルトナット	B3BME	2	
9	ブ シ ュ	BG6	1	
8	こ ま	SUS 403	1	
7	弁 体 弁 座	SUS 403	2	
6	弁 箱 弁 座	SUS 304	2	
5	パッキン押え	FC20	1	
4	操作機取付台	・	1	
3	ふ た	・	1	
2	弁 体	・	1	
1	弁 箱	FC20	1	

寸法	φ	φ	*C	*D	L	φ	t	*n	*h	A	B	I	I	T	H ₁	H ₂	H ₂	H ₄	D	H	F	E ₁	E ₂	N	出力 (KW)	使用電力 (KW)		
250	250	308	355	400	380	26	3	12	25	450	272	1440	3.5	10	266	262	400	437	3	1374	327	400 441	164	460	1.06	1.02	0.75	0~5.0
300	300	362	400	445	400	27	4	16	25	512	288	1442	3.5	20	319	296	430	527	3	1575	327	400 441	164	460	1.23	0.75	0~3.0	1台

令和 8 年度	
工 事 名	市原ポンプ場排水ポンプ用電動仕切弁修繕
施 設 名	市原ポンプ場
工事箇所	市原市八幡海岸通
図面種別	既設電動仕切弁 縮尺 1/6
図面番号	E-5
市 長 副市長 部 長 次 長 課 長 課長補佐 係 長 設 計	
市原市 上下水道部 下水道施設課	