

市立辰巳台中学校補給水槽交換工事

特 記 仕 様 書	
1. 工事名称	市立辰巳台中学校補給水槽交換工事
2. 工事場所	市原市 辰巳台東二丁目
3. 工事範囲	設計図書（本仕様書を含む）の範囲とする。
4. 工事概要	市立辰巳台中学校補給水槽の交換 上記に伴う機械設備工事 一式

建築工事仕様

1. 特記事項は○印の付いたものを適用する。○印が付かない場合は※印の付いたものを適用する。
2. 特記なき事項は以下による。
- ・国土交通大臣官房官庁営繕部監修「公共建築工事標準仕様書」令和7年版
〔・（建築工事編） ○（機械設備工事編） ・（電気設備工事編）〕
 - ・国土交通大臣官房官庁営繕部監修「公共建築改修工事標準仕様書」令和7年版
〔・（建築工事編） ○（機械設備工事編） ・（電気設備工事編）〕
 - ・国土交通大臣官房官庁営繕部監修「公共建築工事標準図」「公共建築設備工事標準図」令和7年版
〔・（建築工事編） ○（機械設備工事編） ・（電気設備工事編）〕

一 般 共 通 事 項

- | | |
|------------------------------------|---|
| 1. 使用材料等 | 本工事使用材料及び製品は、特記されたもの又は、同等以上のものとする。 |
| 2. 軽微な変更 | 図面及び仕様書に記載のない場合は、本工事中当然必要と見られるときは、受注者はこれを積極的に処理するよう検討し監督職員と協議しなければならない。
又、これらのうち軽微なものと判断されたものについての請負金額の変更はしない。
本工事中、資材搬出入に際し、事故防止に努めること。 |
| 3. 事故防止 | 適用しない。 |
| 4. 工事実績状況の登録 | 適用しない。 |
| 5. 建設業退職金共済証紙
購入状況報告書の提出 | 適用しない。 |
| 6. 建設副産物情報交換システム(COBRIS)で作成した書類の提出 | 契約金額100万円以上で適用する。 |
| 7. 建設副産物処理申請書
及び調書の提出 | 契約金額100万円以上で適用する。 |
| 8. 工事記録写真 | 営繕工事写真撮影要領による。 |
| 9. 工事完成図書 | 市市工竣工図書作成要領による。 |
| 10. 電子納品 | <ul style="list-style-type: none"> ・本工事は電子納品対象工事とし、「市市工電子納品に関する手引き[営繕工事編]」(以下。「手引き」という。)により納入するものとする。 ・電子納品のレベルは1とし、電子納品の対象書類は竣工調書、竣工図面、工事写真とする。 ・電子納品時に紙での提出も必要と思われる場合は、別途協議をする。 ・電子化に必要な環境については、十分理解をして作業をすること。なお、電子納品作成支援ソフト、チェックソフトは必ず使用すること。またウィルス対策を実施したうえで提出すること。 ・「手引き」の解釈に疑義がある場合は、監督職員と協議のうえで決定すること。 <p>(市市工電子納品に関する手引き[営繕工事編]については、市ホームページからダウンロードできます)</p> |


仮 設 工 事

- | | | |
|-----------|-----------------------------------|----------|
| 1. 仮設事務所 | ・ 設ける | ◎ 設けない |
| 2. 仮設便所 | ・ 設ける (・ 大 ・ 小) | ◎ 設けない |
| 3. 工事用水 | 構内既存の施設 ◎ 利用できる (・ 有償 ◎ 無償) | ・ 利用できない |
| 4. 工事用電力 | ◎ 利用できる (・ 有償 ◎ 無償) | ・ 利用できない |
| 5. 材料置場 | 資材置場は、市が指定する場所を使用し工事完了後現状に復旧すること。 | |
| 6. 仮囲い・足場 | カラーコーン、コーンバー程度 | |

そ の 他

本工事の着手、施工、完成に当たり、関係官公署その他の関係機関への必要な届出手続等を遅滞なく行い、届出手続を行うに当たっては、届出内容について予め監督員に報告すること。また、関係法令等に基づく官公署その他関係機関の検査においてはその検査に必要な資機材及び労務等を提供すること。


図面番号	図面名	縮尺
01	表紙・特記仕様書・案内図・配置図	—
02	補給水槽図 既存・新設	Non-scale

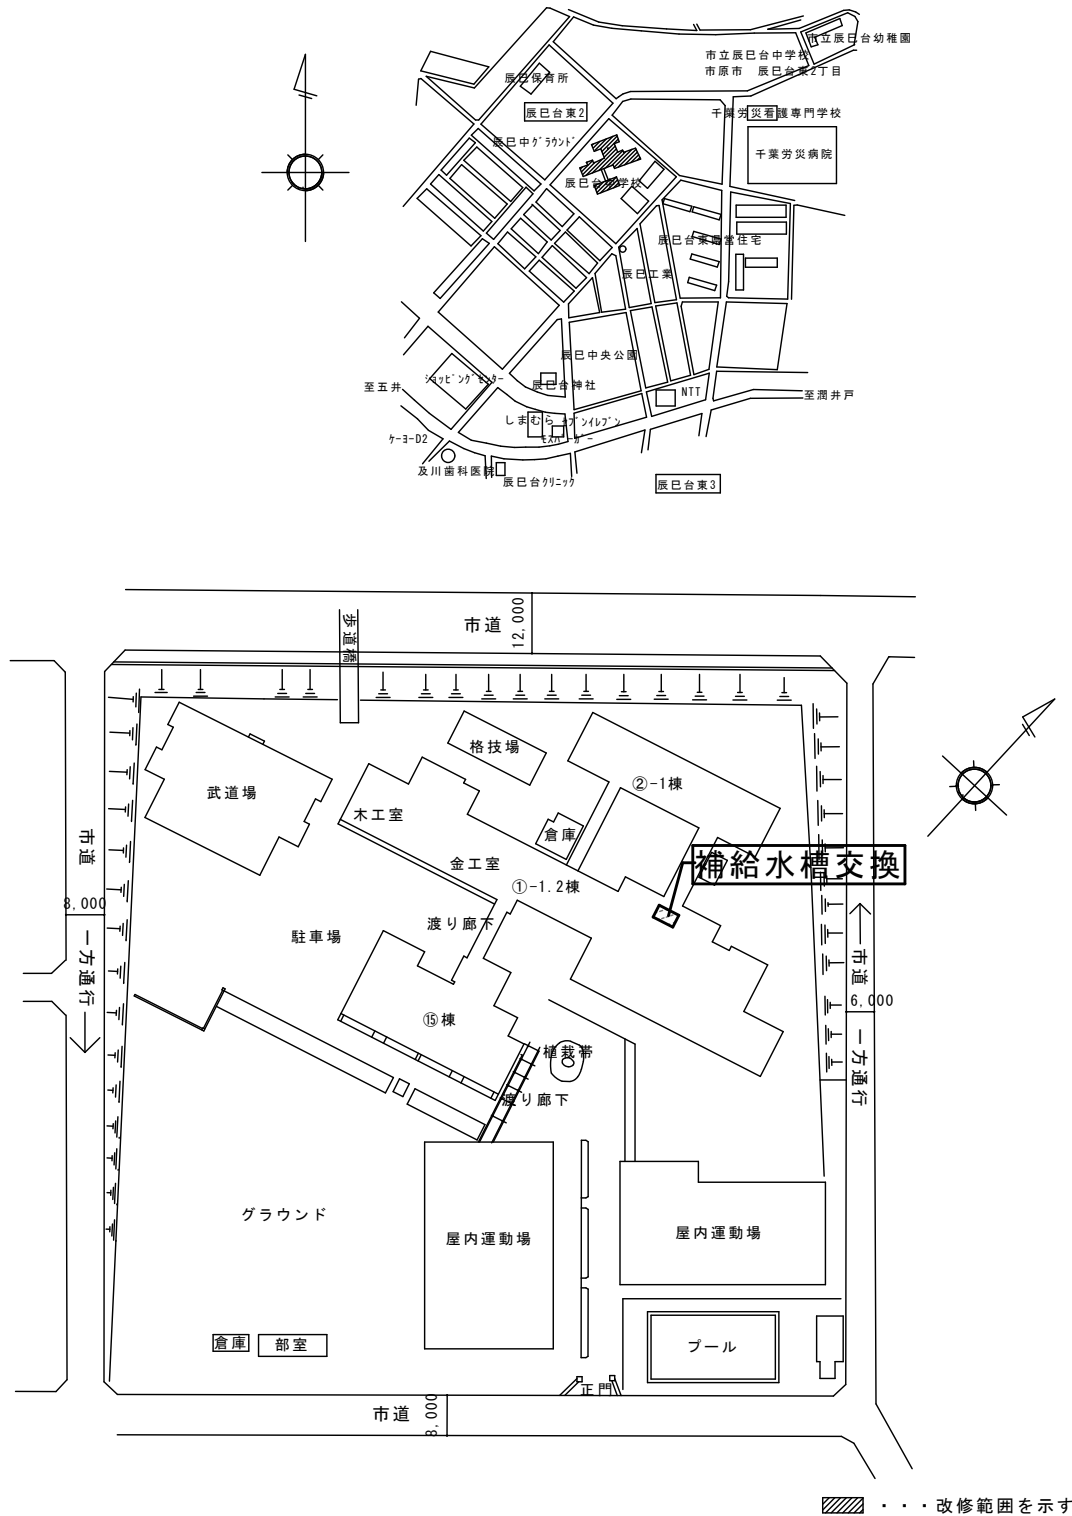

案 内 図

配置図 1/1500

備 考	工 事 名	図 面 名	縮 尺 (A2)	部 長	次 長	課 長	補 佐	係 長	係 長	設 計	設 計	図 面 番 号	01
												製 図 年 月	令 和 8 年 6 月
												市 原 市 役 所 資 産 経 営 部 公 共 資 産 マ ネ ジ メ ン ト 課	
	市立辰巳台中学校補給水槽交換工事	表紙・特記仕様書・案内図 配置図	— 1/1,500	以下 2 葉を承認する。									

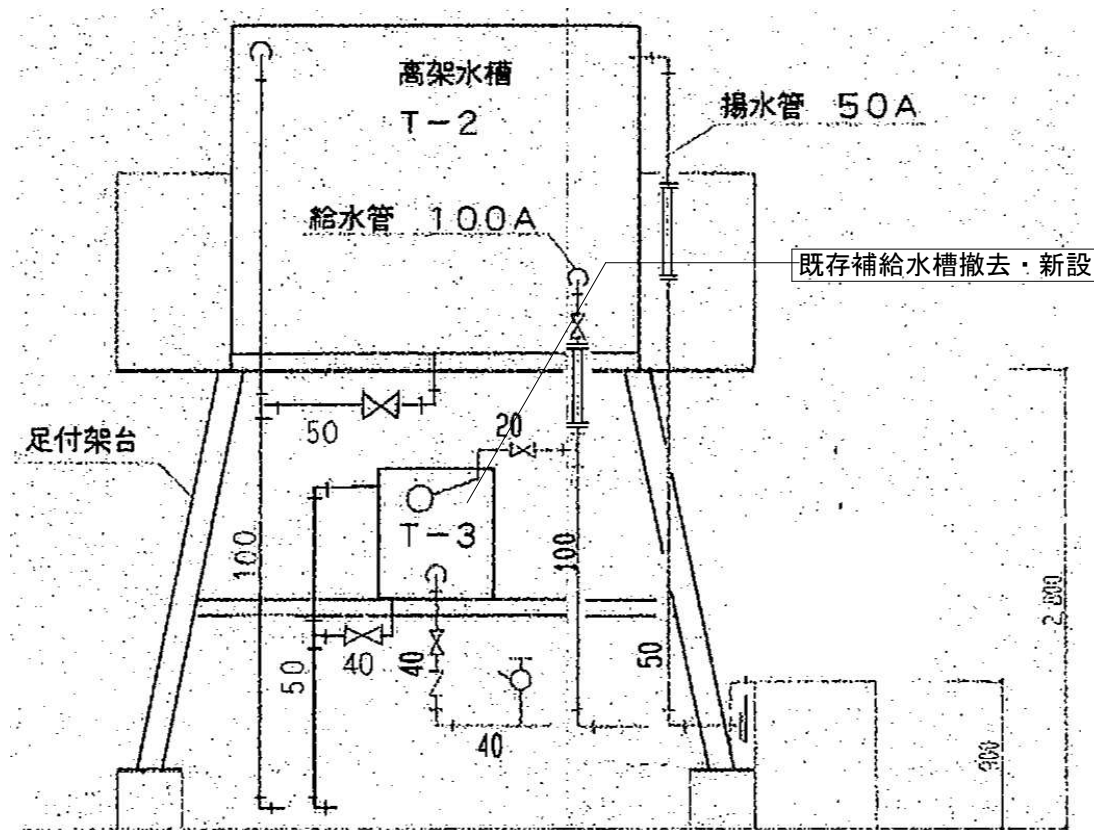


既存補給水槽系統図Non-scale


T-3 撤去	消火栓補給水槽	1	鋼板製消火栓補給水槽 耐震強度 1.5G 寸 法 700×600×800H 一体成形、外面錆止め塗装、内面エポキシコーティング塗装 亜鉛メッキ製架台	
T-3 新設	消火栓補給水槽	1	FRP製消火用補給水槽 500L(架台一体型) 仕切弁 20A 5K 逆止弁 40A 10K ボールタップ 複式20A フレキシブル接手 フランジ型50A 10K フレキシブル接手 コア内蔵ユニオンフレキ20A 保温ラッキング・破損部補修共 水抜き・水張り試験・消防手続き含む	耐震仕様 2.0G

継手から水槽までの管(SGP白)は新設(オーバーフロー部分とも)
補給水槽警報 取外し・接続とも(CVV2.0mm2-3C G16)
鉄骨架台(溶融亜鉛メッキ)同士でボルト止め
パネル緊結用ボルトはSUS304

40GV JIS 5K
40GV JIS 5K
40CV JIS 10K
40 テスト弁
50 防虫網
40FJ (SUS)

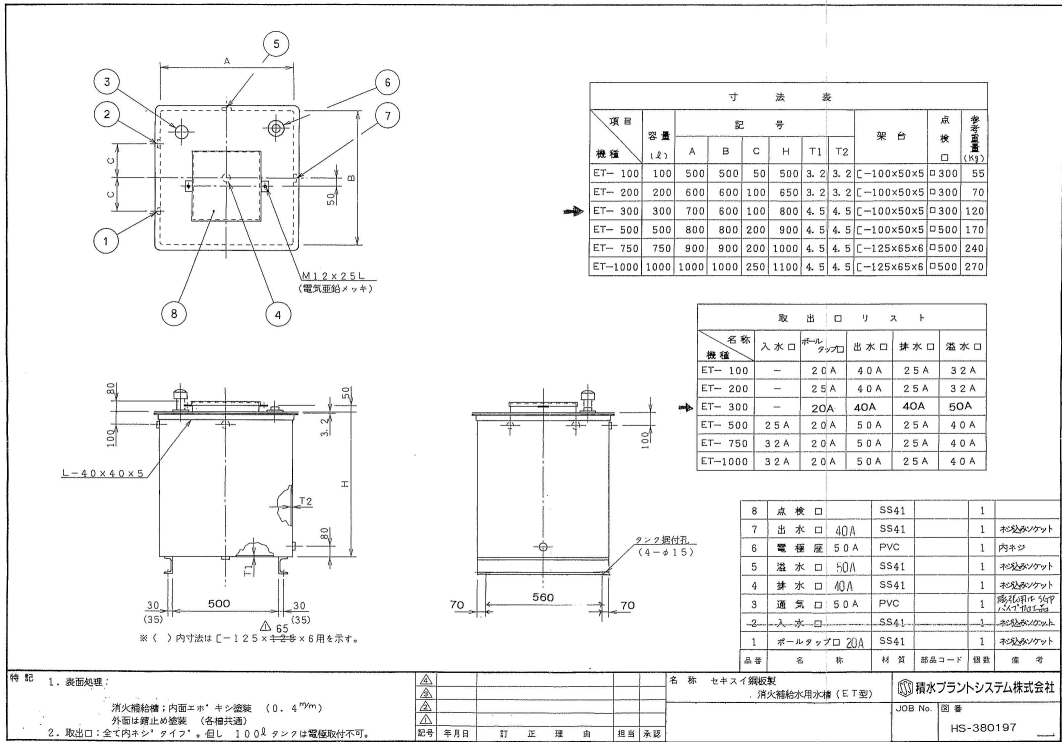

既存補給水槽詳細図Non-scale

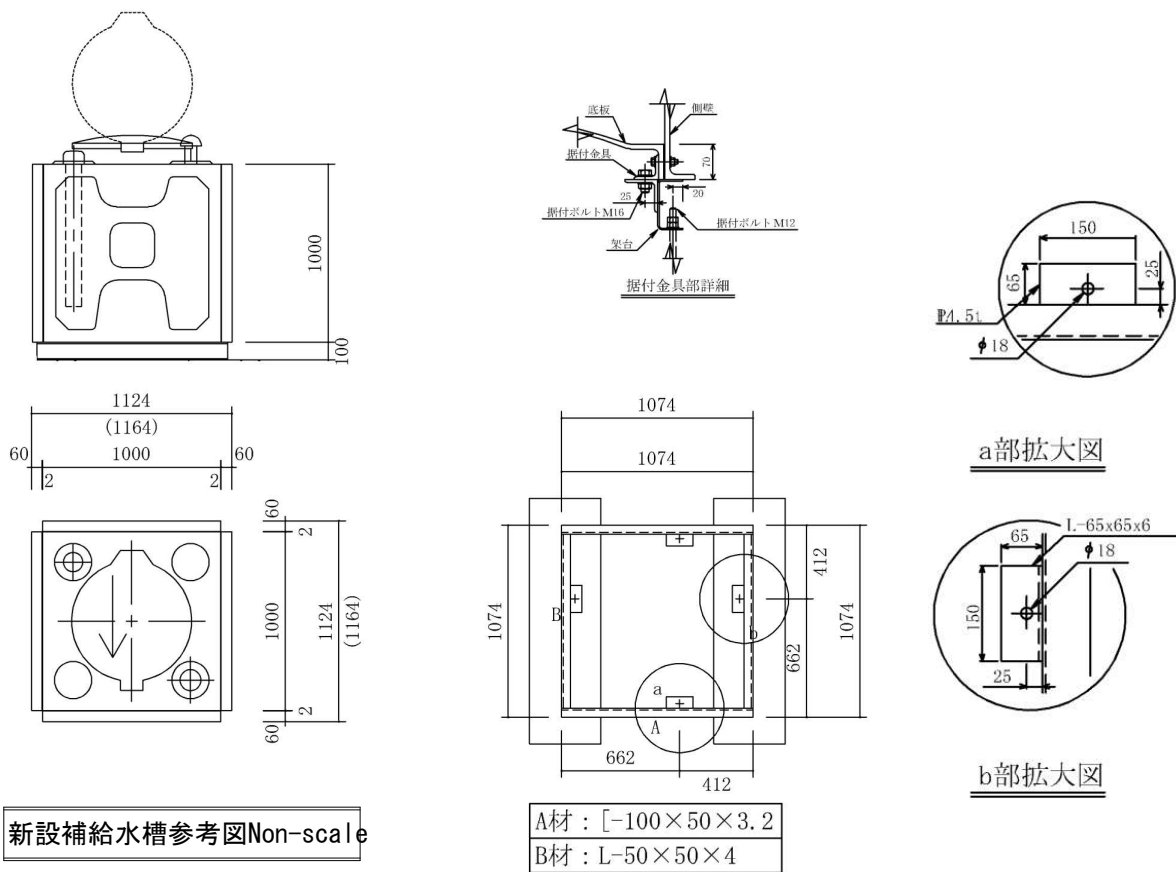

新設補給水槽参考図Non-scale

備 考	* 既存の配管や配線を再利用し、補給水槽を設置する。 * 選定した機器の仕様による電線・配管の変更は工事範囲内で可とする。	工 事 名	図 面 名	縮 尺 (A2)	図面番号	02
		市立辰巳台中学校補給水槽交換工事	補給水槽図	Non-scale	製図年月日・変更年月日	令和 8 年 6 月
					市原市役所 資産経営部 公共資産マネジメント課	