


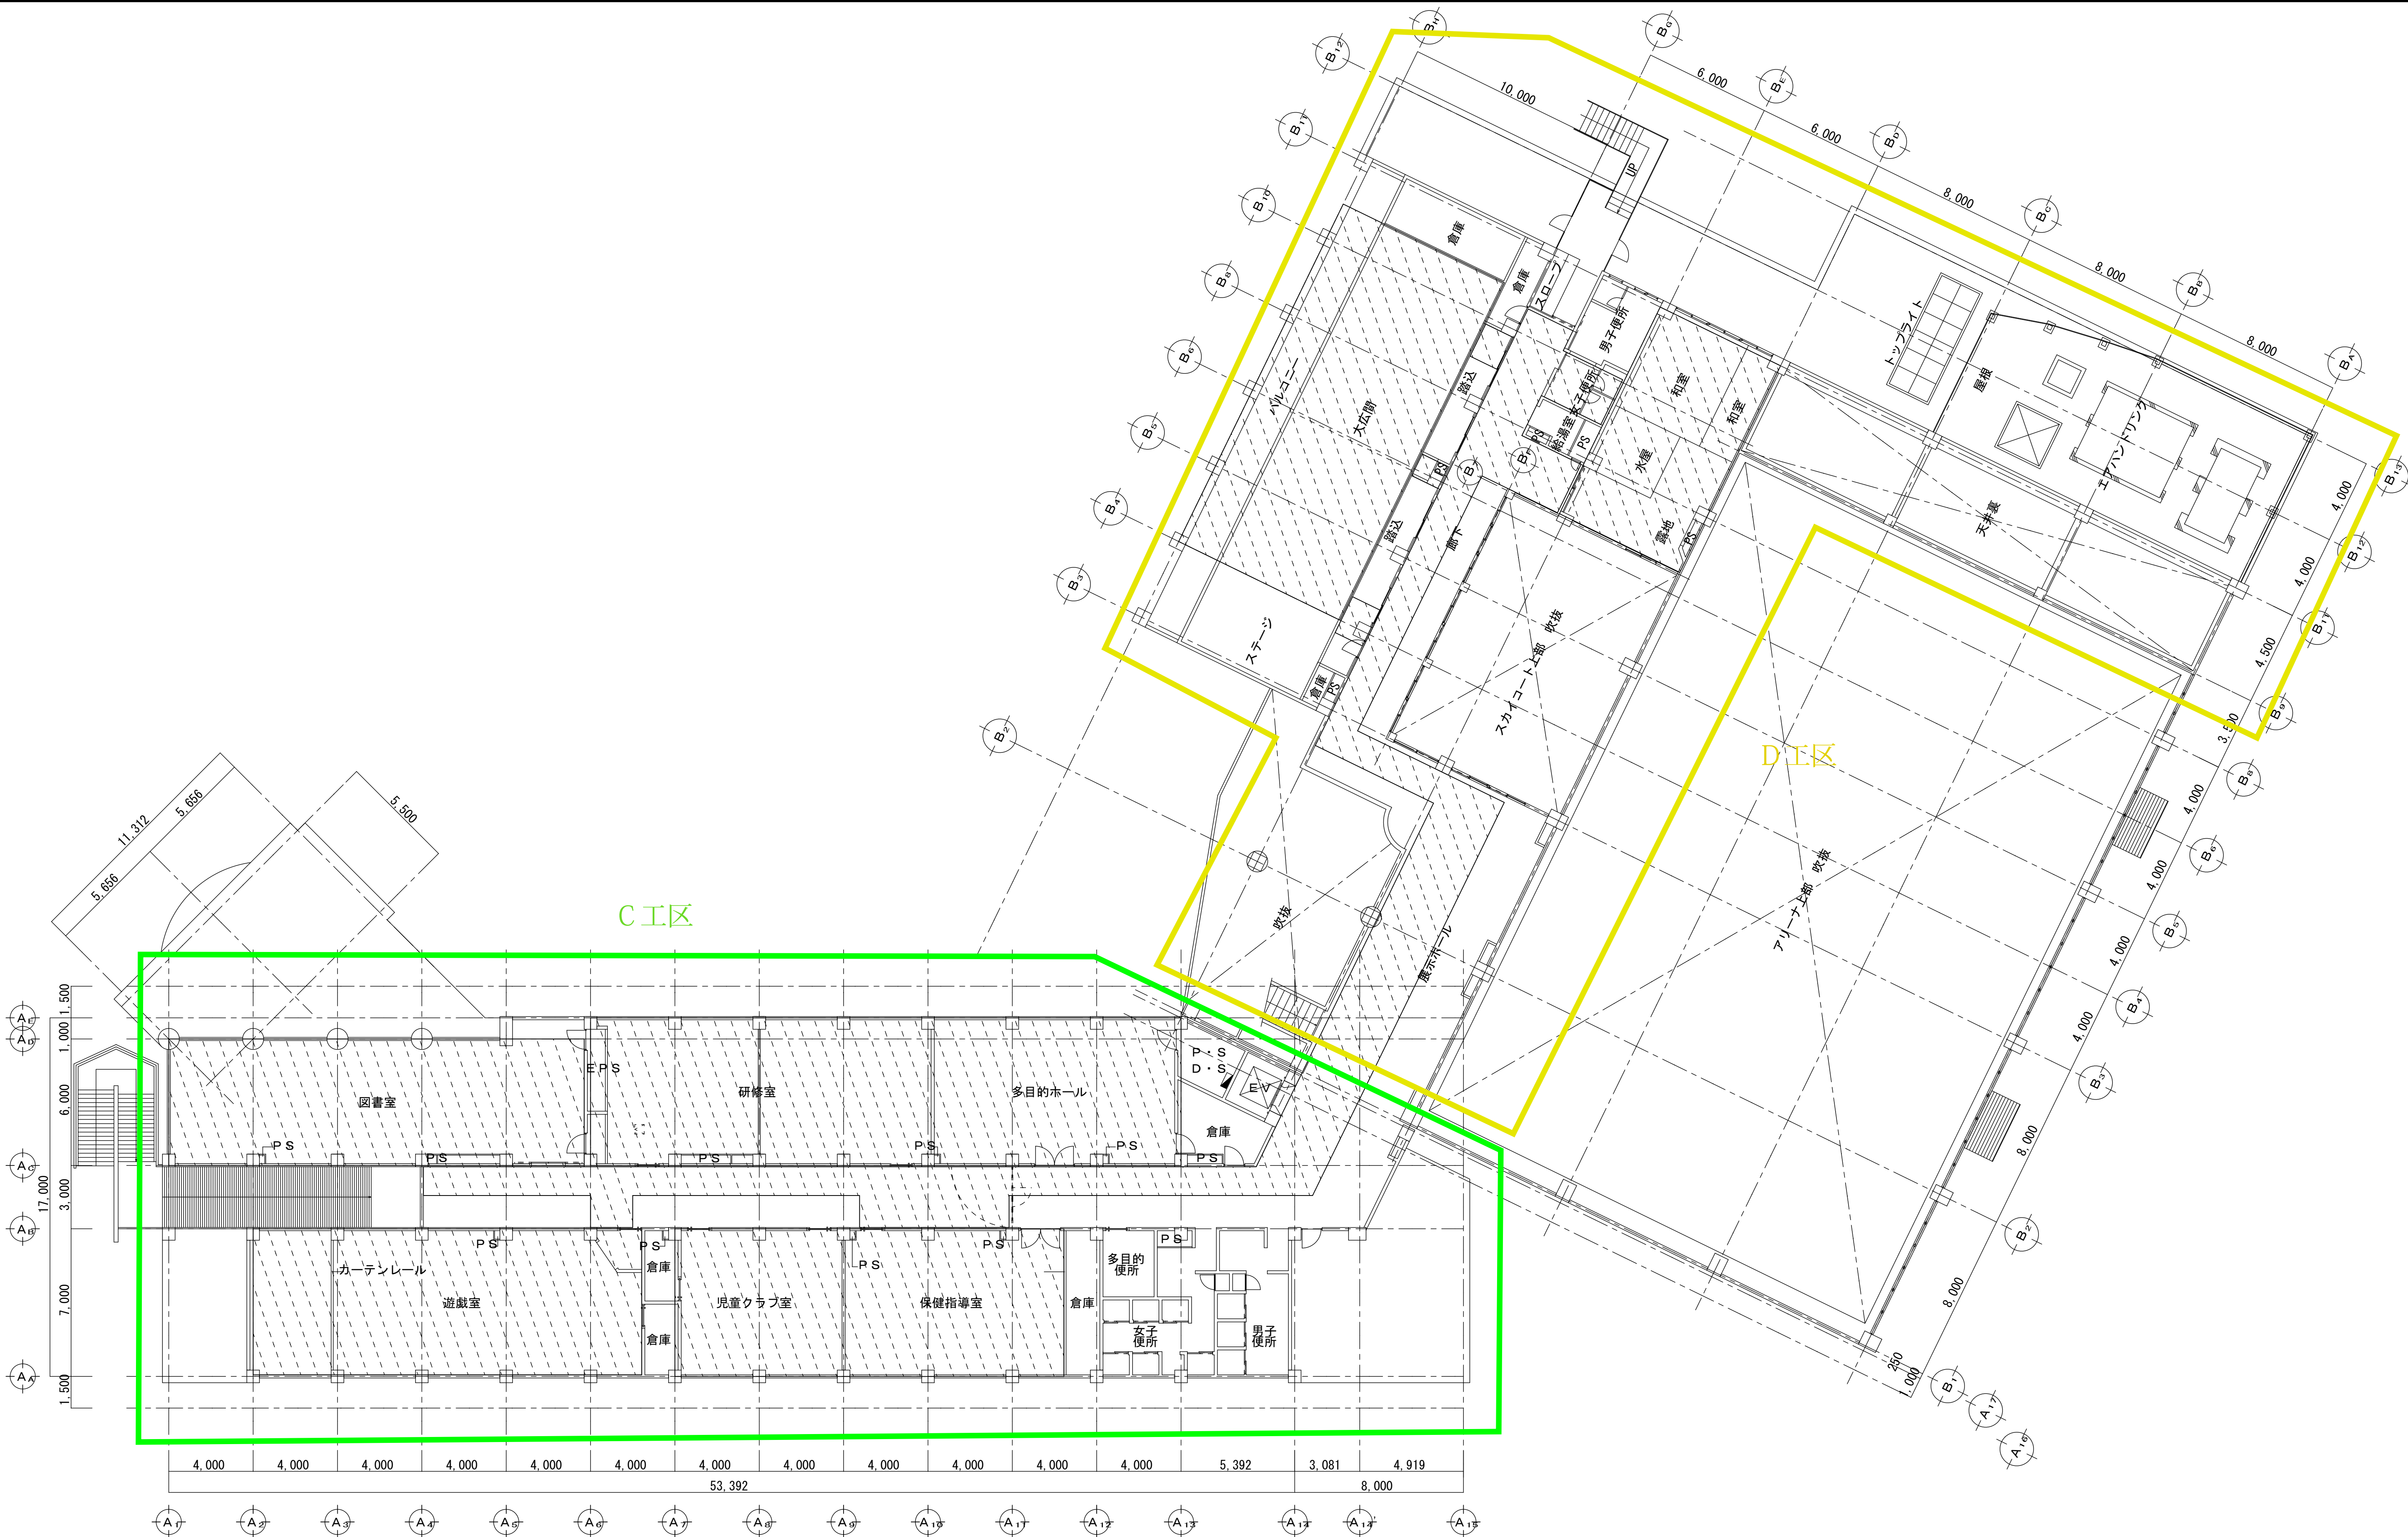

2階平面図

工事名 姉崎保健福祉センター空調設備改修工事	備 考	株式会社 網中建築設計事務所 千葉県旭市東足洗1428番地 TEL 0479-63-3533 一級建築士事務所 千葉県知事登録 第1-2011-3238号 一級建築士 大臣登録 第268220号 網 中 一 史	設計年月日	訂正年月日	担当	設計	製図	承認	図面名	縮尺	図面番号 A - O O
			2026年03月						2 階平面図	A1 : 1/150 A3 : 1/300	