


凡 例	
● ● ● ● ●	布設延長(管路延長から仕切弁を除く)
(● ● ● ● ●)	(平面延長)
-----	新設水通管
-----	既設水通管
⊗	仕切弁
⊕	消火栓
⊕	空気弁付消火栓
⊕	空気弁付排水栓
⊕	量水器
⊕	排水装置


平面図

S=1:500

市原市 江子田

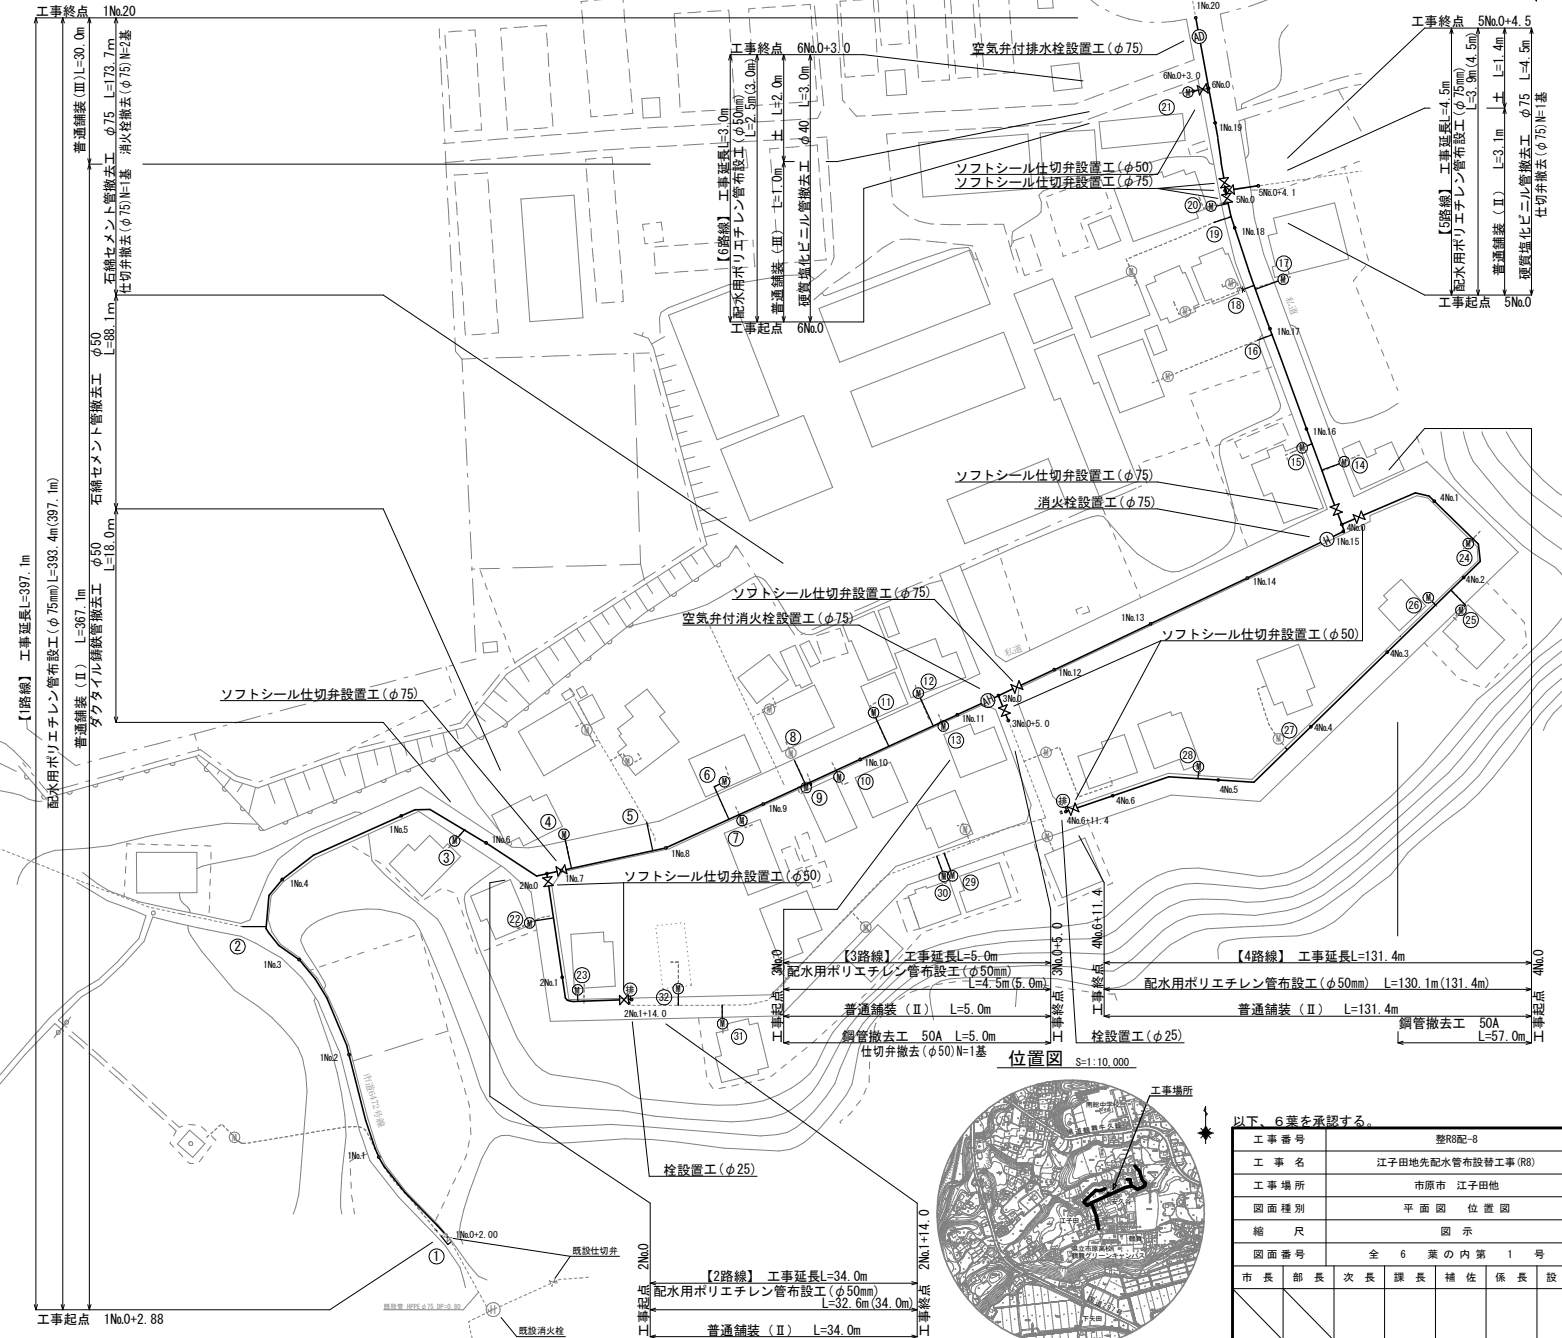

位置図 S=1:10,000

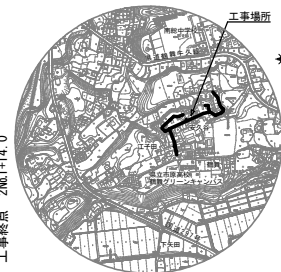

給水管切替工	
N=28箇所	給水管取出 タイプA PE20mm (メータ接続)
⑥, ⑦, ⑧, ⑨, ⑩, ⑪, ⑫, ⑬, ⑭, ⑮	給水管取出 タイプB PE20mm (既設PP接続)
①, ②, ③, ④, ⑤, ⑥, ⑦	給水管取出 タイプC PE20 (25) mm (既設VP接続)
⑧, ⑨, ⑩, ⑪, ⑫, ⑬, ⑭, ⑮	給水管取出 タイプD PE20mm (既設VP接続)





















※ ⑮ は量水器設置(表を含む)と配水管布設

給水管布設替工	
N=4箇所	給水管布設替 タイプE PP20mm ⑮ ~ ⑮

以下、6業を承認する。









工事番号	整R配-8
工事名	江子田地先配水管布設替工事(R8)
工事場所	市原市 江子田地
図面種別	平面図 位置図
縮尺	図示
図面番号	全 6 葉の内第 1 号
市長 部長 次長 課長 補佐 係長 設計	
市原市 上下水道部 水道整備課	

横断図 (1/2) S=1/100

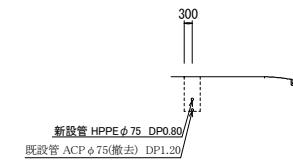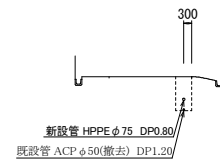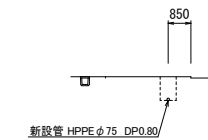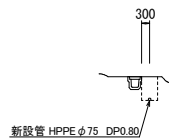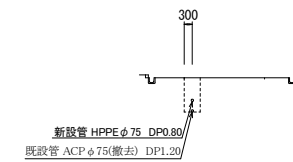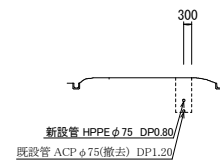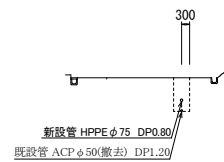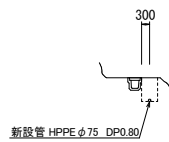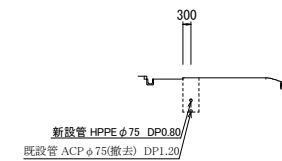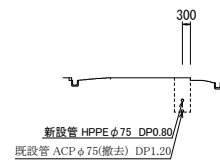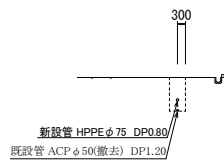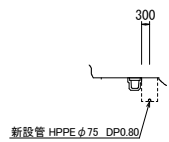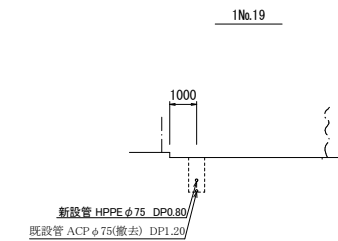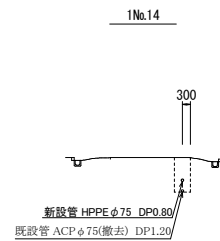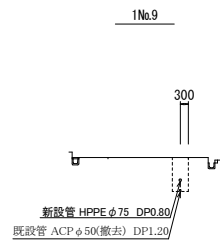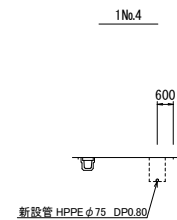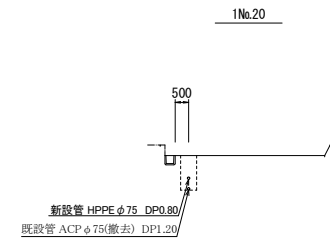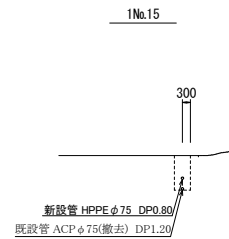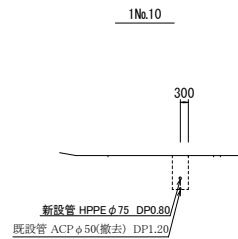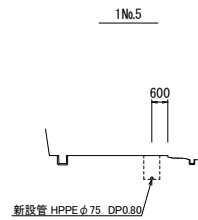

工事番号	整R0配-8						
工事名	江子田地先配水管布設替工事(R8)						
工事場所	市市区 江子田地						
図面種別	横断面図(1/2)						
縮尺	S=1:100						
図面番号	全 6 葉 の 内 第 2 号						
市長	部長	次長	課長	補佐	係長	設計	
市市区 上下水道部 水道整備課							

横断図 (2/2) S=1/100

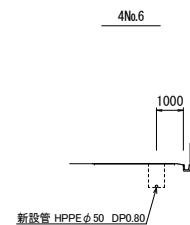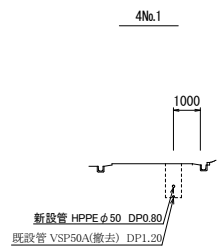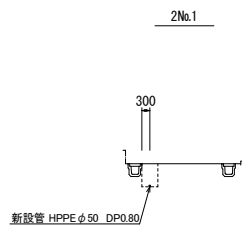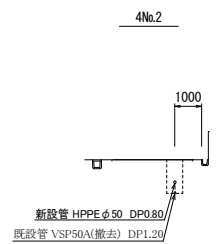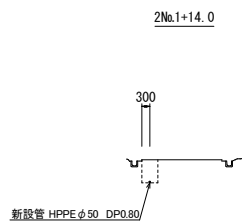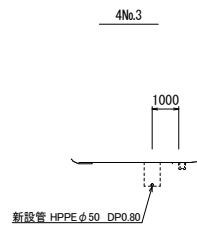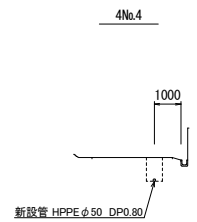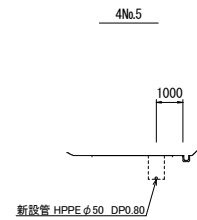



工事番号	整R8配-8						
工事名	江子田地先配水管布設替工事(R8)						
工事場所	市市区 江子田地						
図面種別	横断面図(2/2)						
縮 尺	S=1:100						
図面番号	全 6 葉 の 内 第 3 号						
市長	部長	次長	課長	補佐	係長	設計	
市市区 上下水道部 水道整備課							

工事番号	整R8配-8						
工事名	江子田地先配水管布設工事(R8)						
工事場所	市原市 江子田地						
図面種別	各種付属設備設置標準図						
縮 尺	S-1 : 10						
図面番号	全 6 葉 の 内 第 4 号						
市長	部長	次 長	課 長	補 佐	係 長	設 計	
市原市 上下水道課 水道整備課							



路面復旧標準図 S=Free

宅地内復旧図 S=Free


普通舗装(Ⅱ)・私道

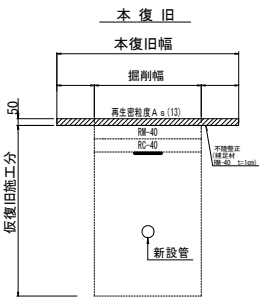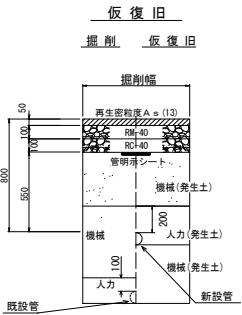


普通舗装(Ⅲ)

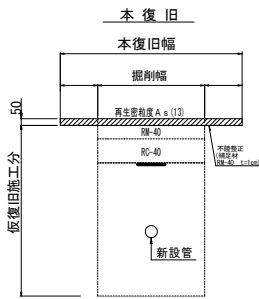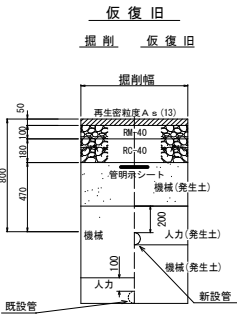


土 砂

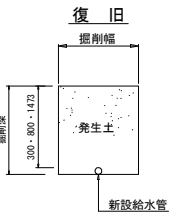

コンクリート

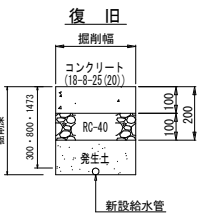


アスファルト

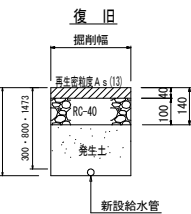


給水取出標準図 S=Free

給水管布設替標準図 S=Free


タイプA
(メータ接続)

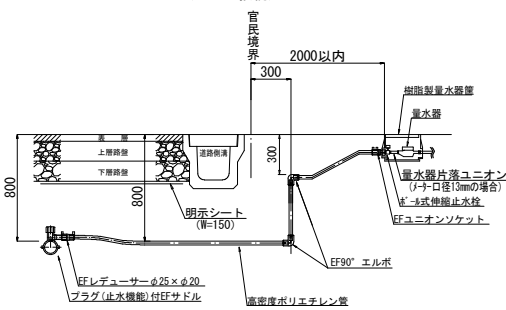


タイプB
(既設PP接続)
(既設SSP接続)

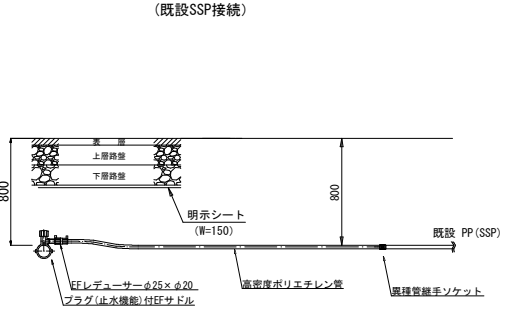


タイプE
(メータ接続)

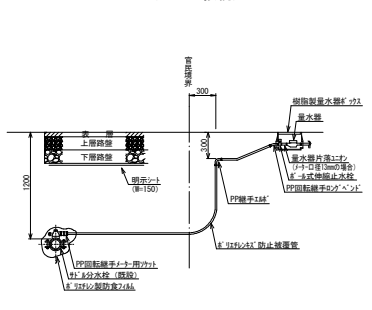


タイプC
(既設VP接続)

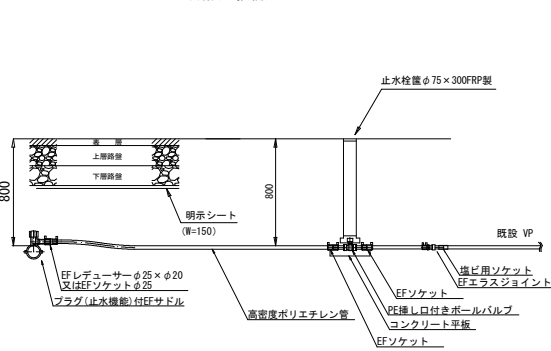

タイプD
(既設VP接続)

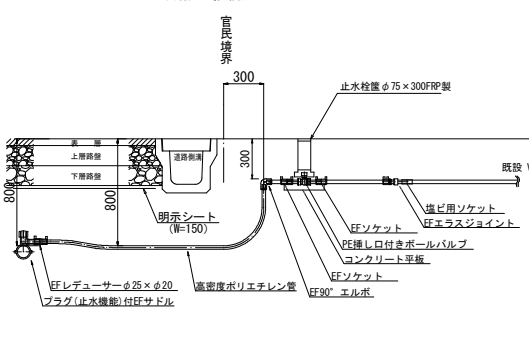


排水装置標準図 S=Free

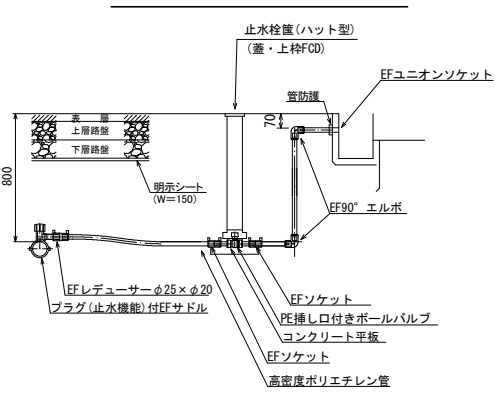

工事番号	整R8配-8
工事名	江戸田地先配水管布設替工事(R8)
工事場所	市原市 江戸田地
図面種別	路面復旧標準図・宅地内復旧図 ・給水取出標準図・給水管布設替標準図・排水装置標準図
縮尺	図示
図面番号	全 6 葉の内第 5 号
市長	
部長	
次長	
課長	
補佐	
係長	
設計	
市原市 上下水道部 水道整備課	

求積図 S=1:100
※() 切断延長

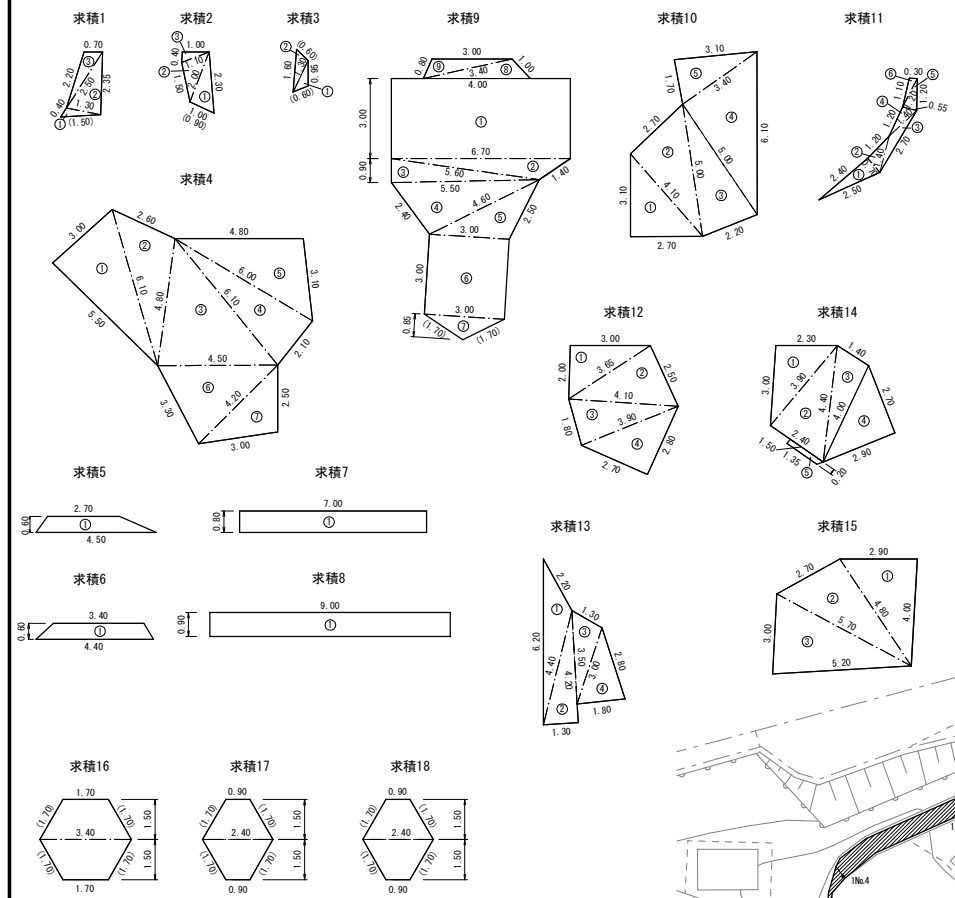

舗装本復旧幅


【1路線 普通舗装Ⅱ・Ⅲ】	
測点No.	復旧幅
1NO.0+2.00	1.000
1NO.1	0.750
1NO.2	0.700
1NO.3	0.650
1NO.3+7.00	0.700
1NO.3+8.80	0.950
1NO.3+9.80	0.900
1NO.3+13.40	1.000
1NO.3+15.70	1.500
1NO.3+17.20	2.350
1NO.4	2.350
1NO.4+2.50	3.100
1NO.4+5.90	2.900
1NO.4+12.10	3.000
1NO.5	3.150
1NO.5+7.80	3.100
1NO.5+11.30	2.900
1NO.6	3.200
1NO.6+10.50	3.000

【1路線 普通舗装Ⅱ】	
測点No.	復旧幅
1NO.6+19.90	3.100
1NO.7	3.100
1NO.8	2.800
1NO.9	3.000
1NO.10	3.000
1NO.11	3.100
1NO.11+6.50	3.000
1NO.11+13.80	3.000
1NO.12	3.100
1NO.13	3.000
1NO.14	3.000
1NO.14+18.80	3.100
1NO.15+6.70	3.100
1NO.16	3.000
1NO.17	3.000
1NO.18	3.100
1NO.18+10.00	3.100
1NO.18+10.00	5.900
1NO.19	5.700
1NO.20	5.600


【2路線 普通舗装Ⅱ】	
測点No.	復旧幅
2NO.0+4.40	3.000
2NO.1	3.000
2NO.1+0.80	3.000
2NO.1+4.00	2.800
2NO.1+14.50	3.000

【4路線 普通舗装Ⅱ】	
測点No.	復旧幅
4NO.0+5.50	2.800
4NO.0+14.30	2.900
4NO.0+18.00	2.900
4NO.1+12.00	2.900
4NO.1+16.20	3.000
4NO.2	2.860
4NO.3	3.000
4NO.4	3.000
4NO.5	3.000
4NO.6	3.000
4NO.6+12.50	3.000

舗装本復旧平面図 S=1:500
市原市 江子田

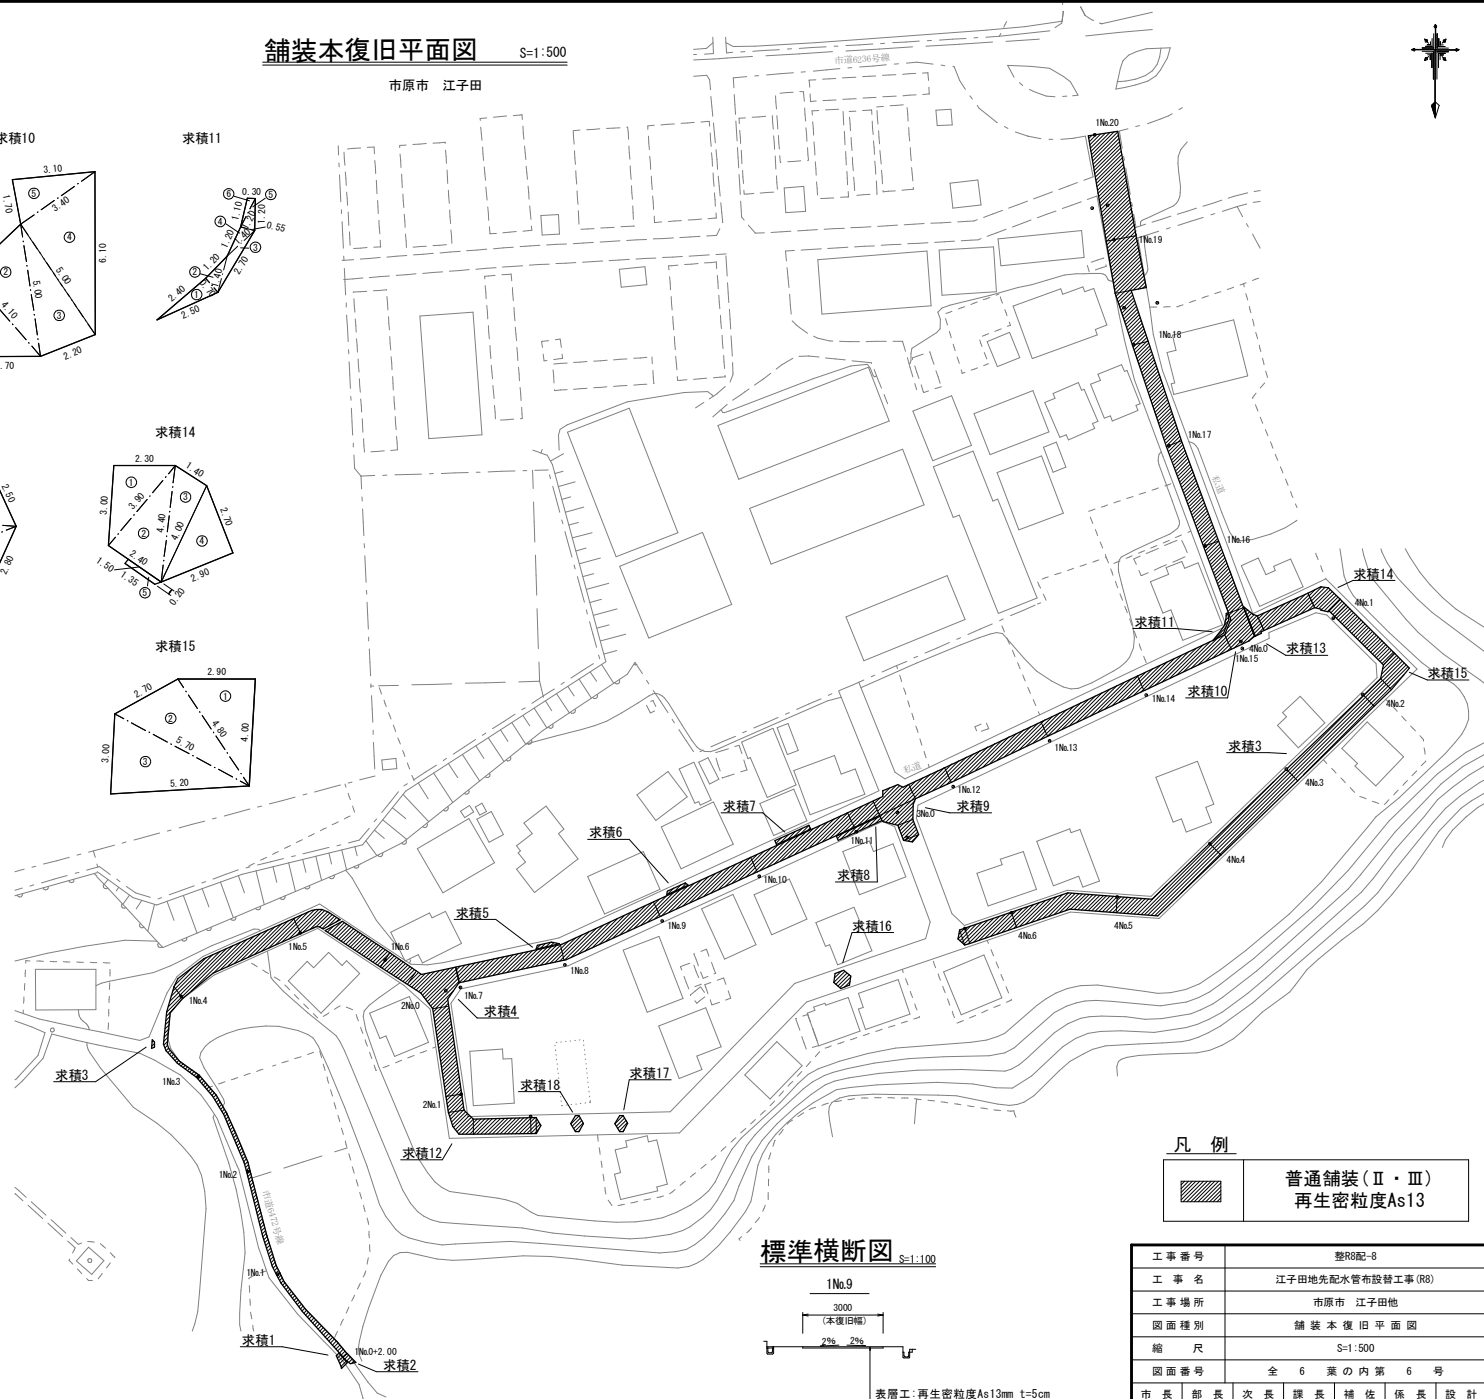

標準横断面 S=1:100







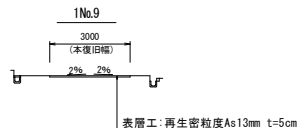


凡例	
	普通舗装(Ⅱ・Ⅲ) 再生密粒度As13

工事番号	整R配-8
工事名	江子田地先配水管布設工事(R8)
工事場所	市原市 江子田他
図面種別	舗装本復旧平面図
縮尺	S=1:500
図面番号	全 6 葉の内第 6 号
市長 部長 次長 課長 補佐 係長 設計	
市原市 上下水道部 水道整備課	

※ 舗装復旧の影響範囲については、市原市道路利用工事実施仕様書による。

 市原市 江子田

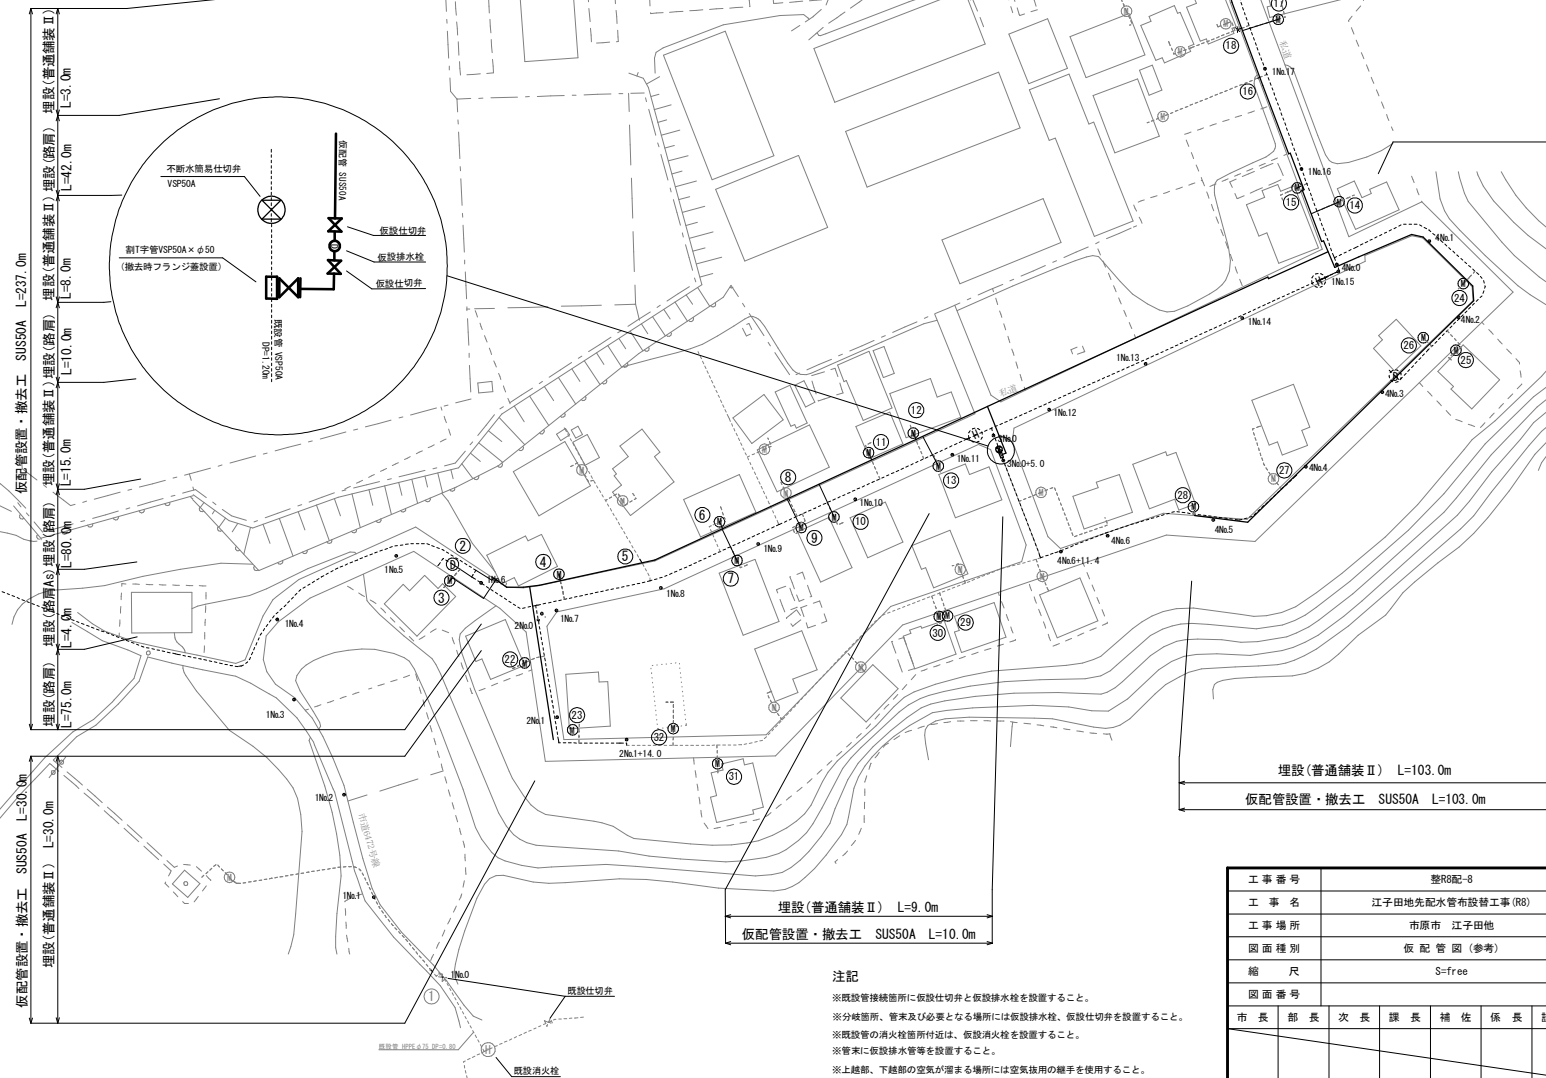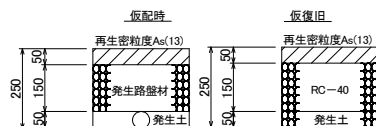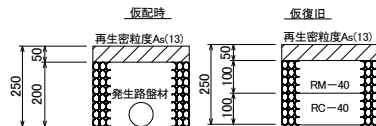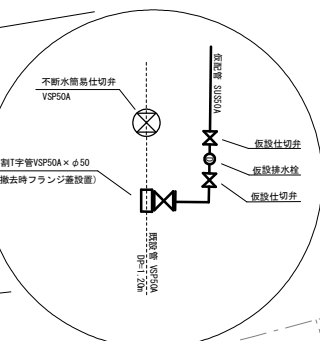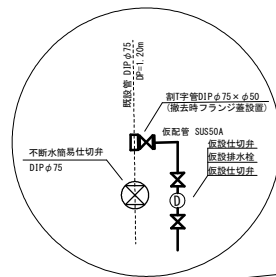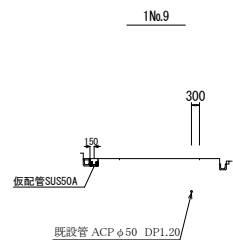

注記

※既設管接続箇所に仮設仕切弁と仮設排水栓を設置すること。

※分岐箇所、管末及び必要となる場所には仮設排水栓、仮設仕切弁を設置すること。

※既設管の消火栓箇所付近は、仮設消火栓を設置すること。

※管束に仮設排水管等を設置すること。

※上越部、下越部の空気が溜まる場所には空気抜用の継手を使用すること。

※その他監督職員の指示による。

工事番号	整R8配-8						
工事名	江子田地先配水管布設替工事 (R8)						
工事場所	市原市 江子田地						
図面種別	仮配管図 (参考)						
縮尺	S=free						
図面番号							
市長	部長	次長	課長	補佐	係長	技師	
市原市 上下水道部 水道整備課							