



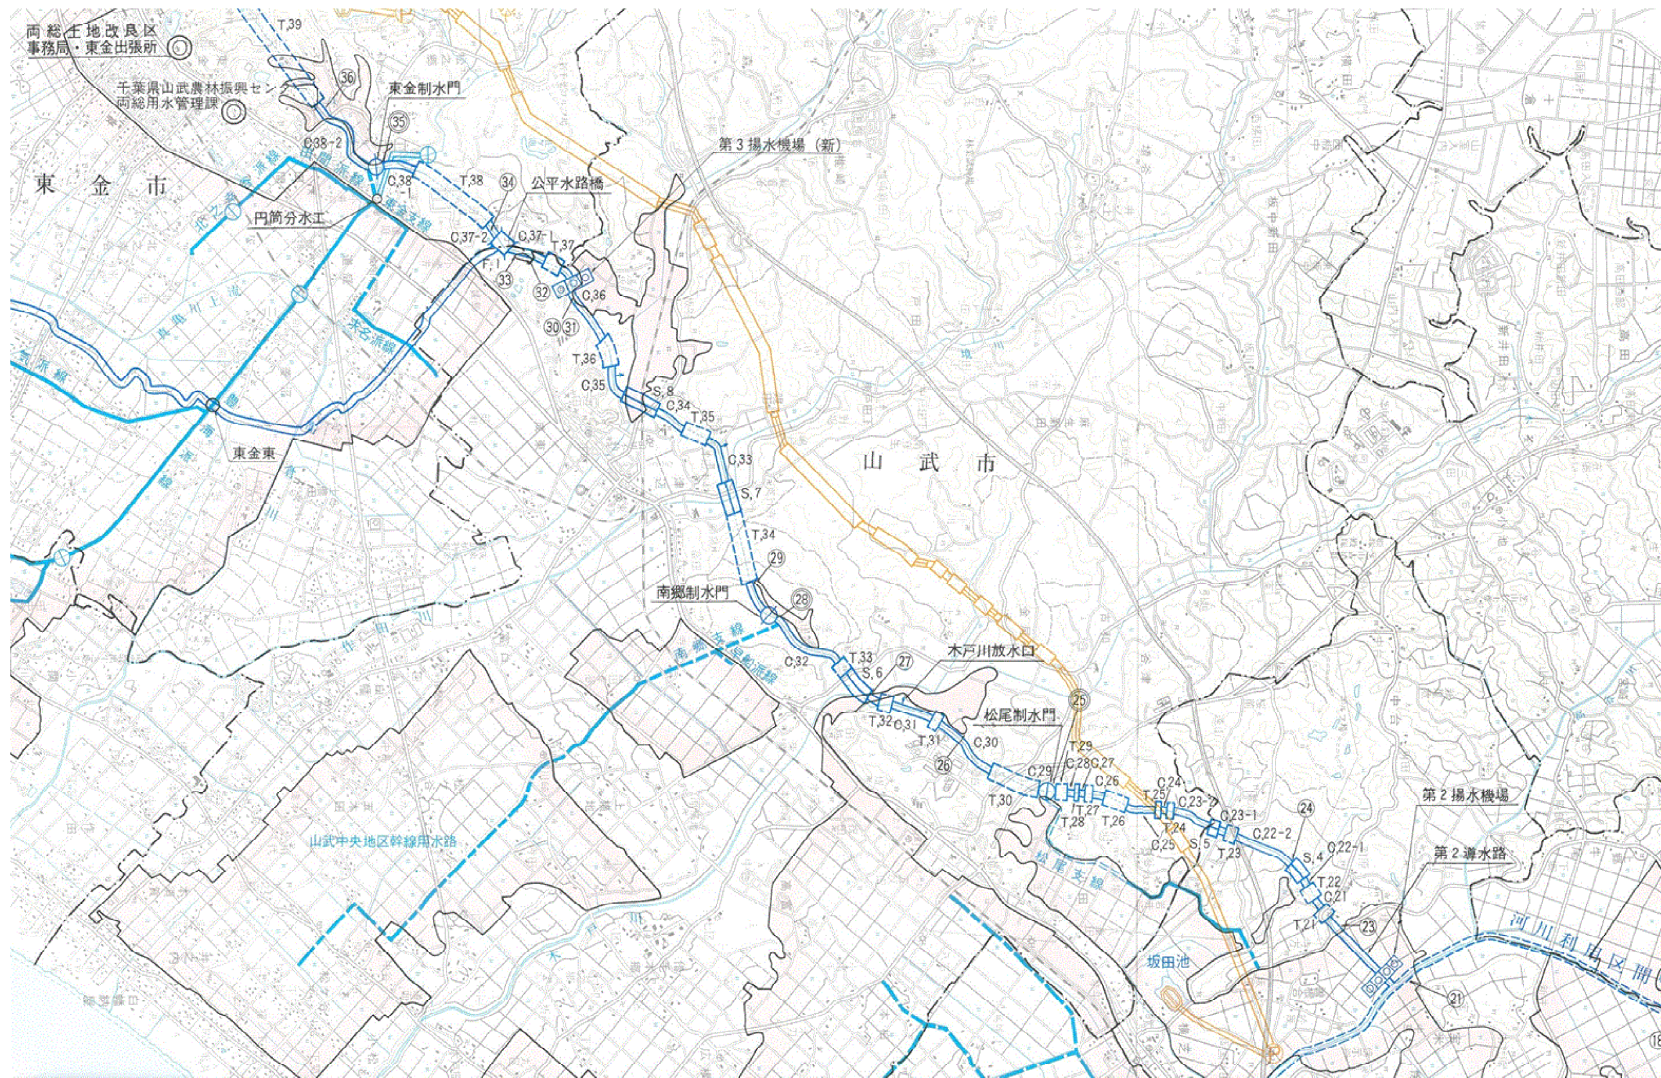

修繕名	基幹水利施設管理事業 両総 第3揚水機場電気計装設備点検整備修繕		
図面名	案内図 (1)		
作成年月日			
縮尺	図面番号	1	
会社名			
事務所名	千葉県山武農業事務所		

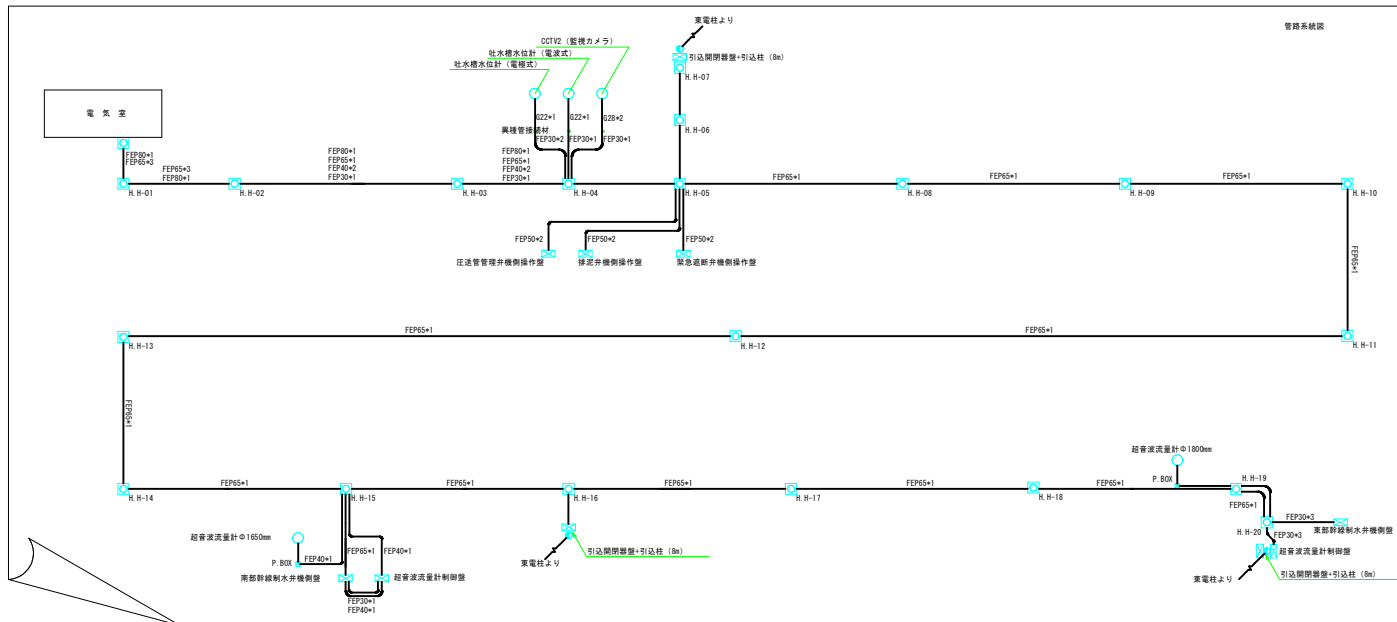

・今回対象箇所（東部幹線制水弁制御盤他）

・今回対象箇所（南部幹線制水弁制御盤他）


・今回対象箇所（吐水槽）

・今回対象箇所（2号流量計室）


・今回対象箇所（揚水機場）

マンホールの間隔は、「電気設備計画設計技術指針」P4-80より「3. 地中配管の曲がり箇所、4. 荷電通信ケーブル専用の場合最大200m程度としても良い。」を採用。

修繕名	基幹水利施設管理事業 副題：第3揚水機場電気計装設備点検整備修繕		
図面名	案内図（2）		
作成年月日			
縮尺		図面番号	2
会社名			
事務所名	千葉県山武農業事務所		

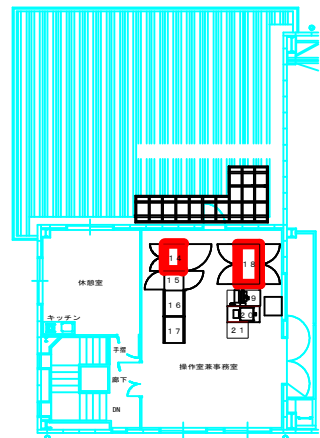

引込用
ハンドホール

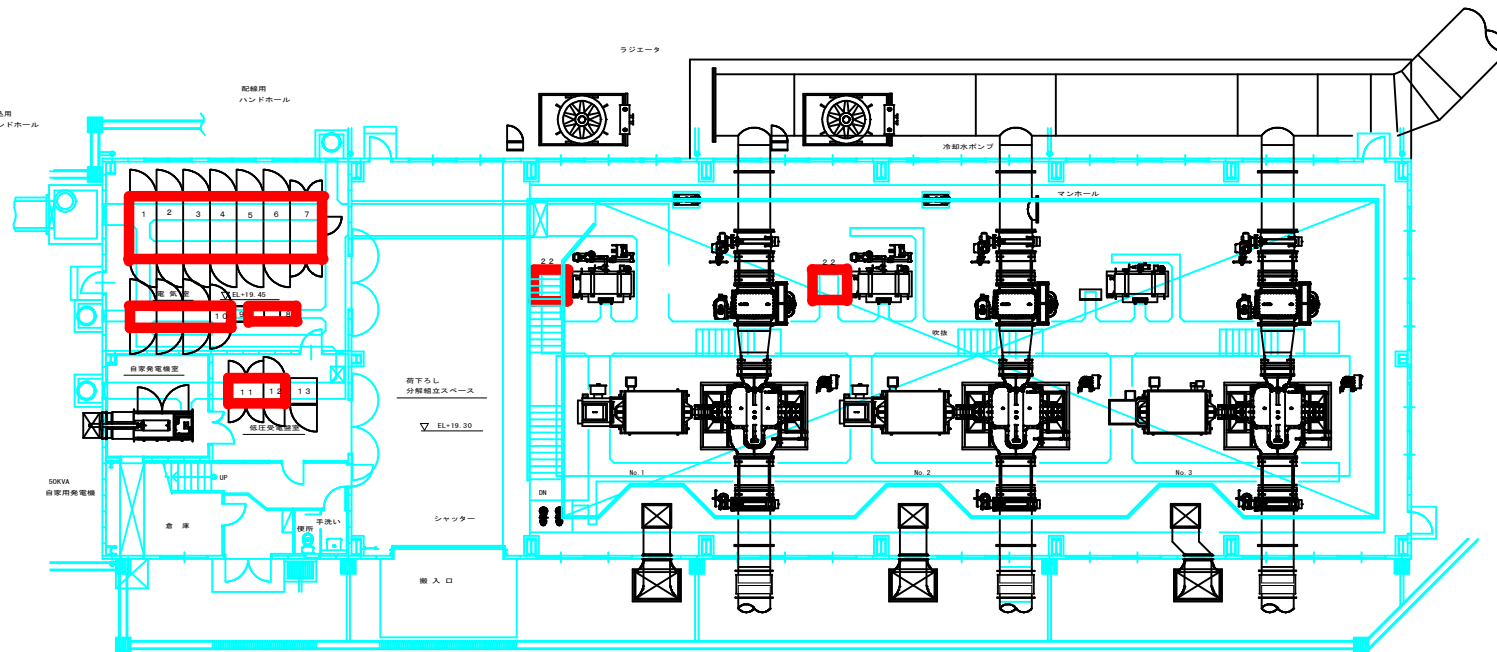



1階平面図

電 気 室	修 繕 名
1	高圧分岐室
2	高圧分岐室
3	高圧分岐室
4	高圧分岐室
5	高圧分岐室
6	高圧分岐室
7	高圧分岐室

操作室非常用室	修 繕 名
11	非常用室
12	非常用室
13	非常用室
14	非常用室
15	非常用室
16	非常用室
17	非常用室

低圧受電装置	修 繕 名
11	低圧受電装置
12	低圧受電装置
13	低圧受電装置

制御操作装置	修 繕 名
21	制御操作装置
22	制御操作装置
23	制御操作装置
24	制御操作装置
25	制御操作装置

 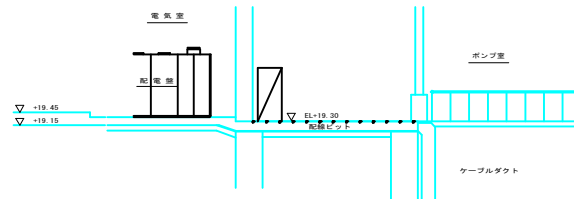

修繕名	高野水利施設管理事業 高野 第3排水機場電気計装設備点検整備修繕		
図面名	ポンプ機 平面図		
作成年月日			
縮尺	図面番号	3	
会社名			
事務所名	千葉県山武農業事務所		

設備	名	所	仕様	ケーブル仕様	備考
計	計	計	計	計	計
計	計	計	計	計	計

設備	名	所	仕様	ケーブル仕様	備考
計	計	計	計	計	計
計	計	計	計	計	計

設備	名	所	仕様	ケーブル仕様	備考
計	計	計	計	計	計
計	計	計	計	計	計


設備	名	所	仕様	ケーブル仕様	備考
計	計	計	計	計	計
計	計	計	計	計	計

設備	名	所	仕様	ケーブル仕様	備考
計	計	計	計	計	計
計	計	計	計	計	計

設備	名	所	仕様	ケーブル仕様	備考
計	計	計	計	計	計
計	計	計	計	計	計

設備	名	所	仕様	ケーブル仕様	備考
計	計	計	計	計	計
計	計	計	計	計	計



設備	名	所	仕様	ケーブル仕様	備考
計	計	計	計	計	計
計	計	計	計	計	計

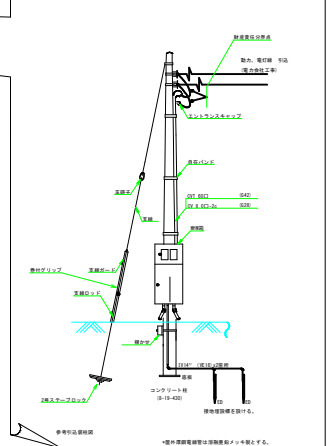

水位計（電波式）
水位計（電極式）

緊急遮断弁
緊急遮断弁操作盤

設備	名	所	仕様	備考
計	計	計	計	計
計	計	計	計	計

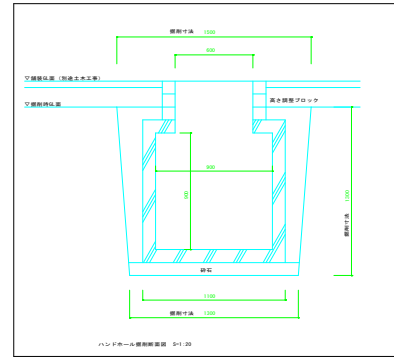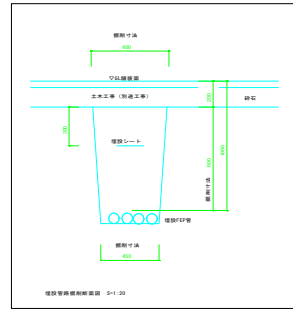


今回対象


修繕名	基幹水利施設管理事業 図別 第3橋水機電計装設地点修繕修繕		
図面名	治水機 平面図		
作成年月日			
縮尺	図面番号	4	
会社名			
事務所名	千葉県山武農業事務所		

緊急遮断弁室据付図


A-A S=1:50

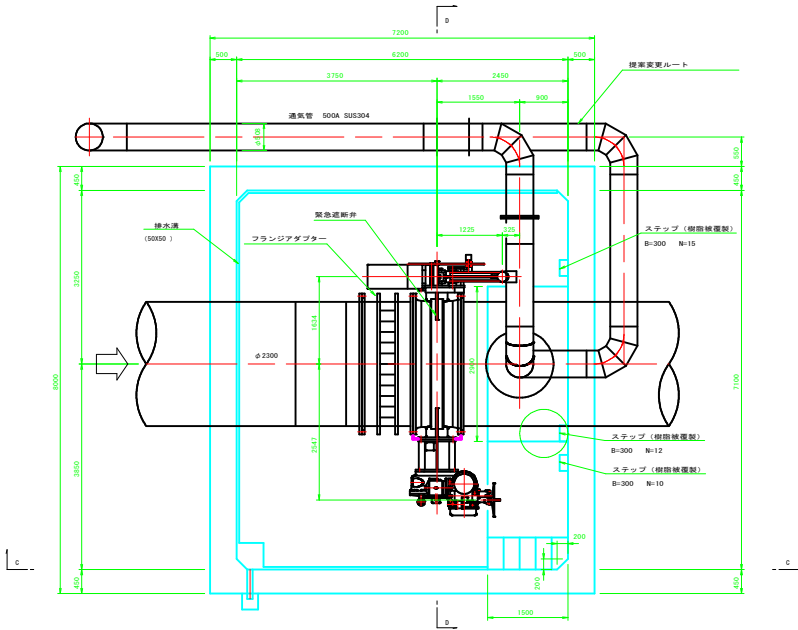


B-B S=1:50

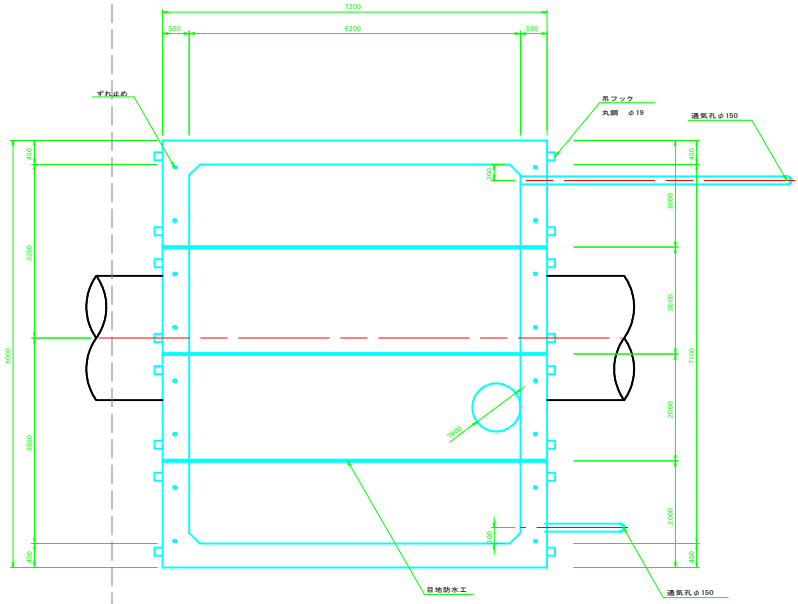

C-C S=1:50

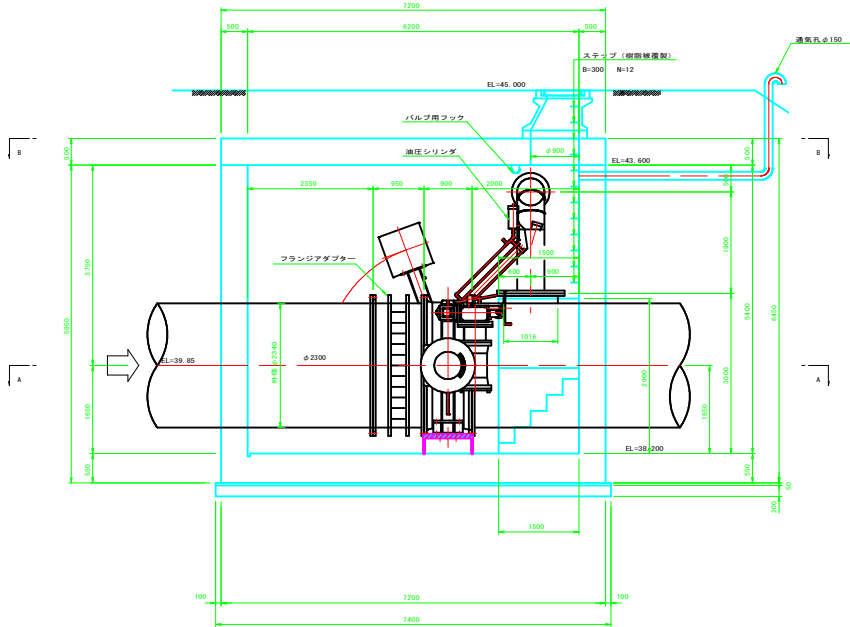


D-D S=1:50

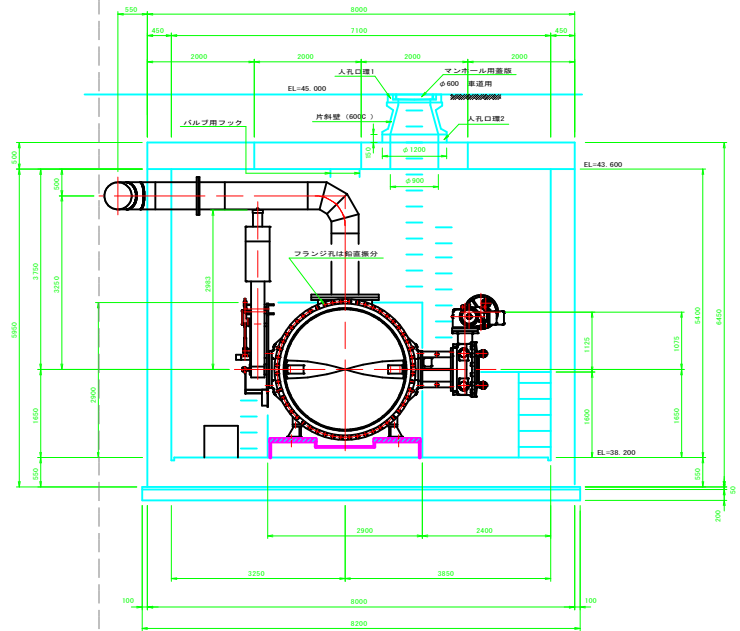

修繕名	基幹水利施設等修繕事業 四郎一第3排水機場電圧計設置地点設置修繕		
図面名	緊急遮断弁室据付図		
作成年月日			
縮尺		図面番号	5
会社名			
事務所名	千葉県山武農業事務所		

管理用道路構造図(1/5)
(管理用道路平面・縦断図)
S=縦1:100 横1:500

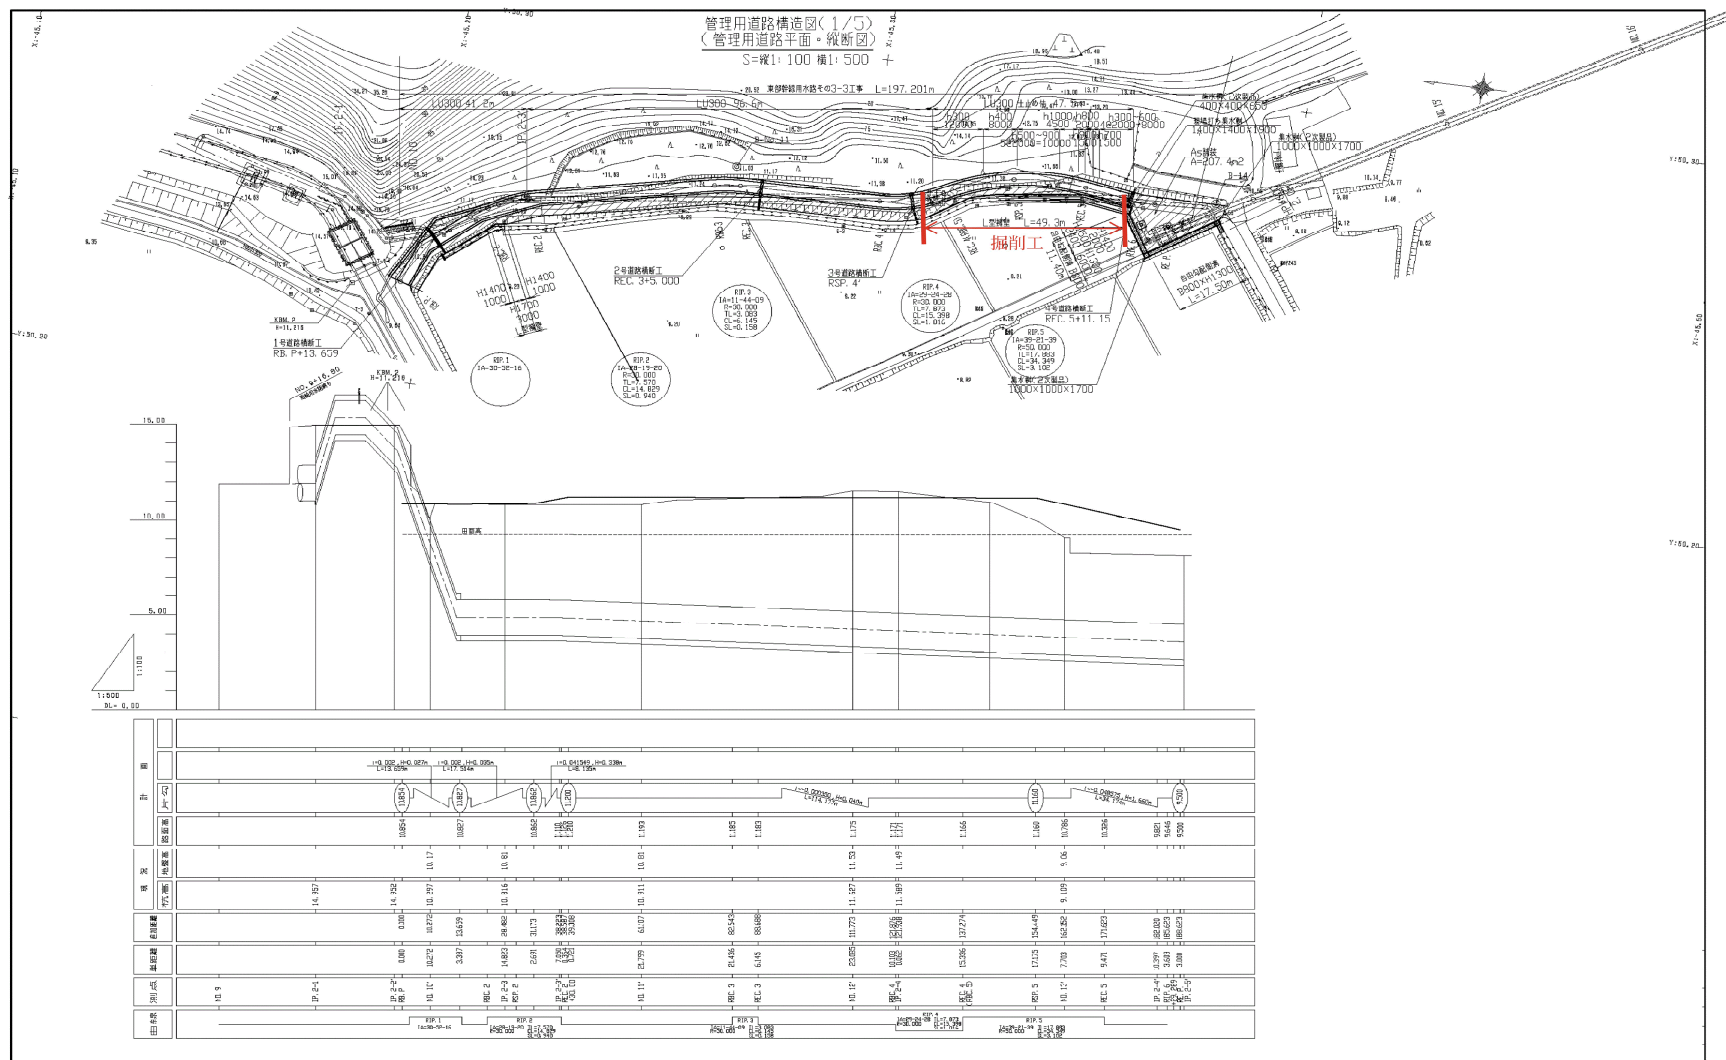

修繕名	基幹水利施設管理事業 附則 第3種水機電管電計設備点検整備修繕		
図面名	管理用道路 構造図		
作成年月日			
縮尺		図面番号	6
会社名			
事務所名	千葉県山武農業事務所		

流量計室工構造図
S=1:50

[illegible][illegible][illegible][illegible][illegible]

修繕名	基野水利施設管理事業 附則 第 3 号水堀等電氣計装設備点検整備修繕		
図面名	流量計室 構造図		
作成年月日			
縮尺		図面番号	7
会社名			
事務所名	千葉県山武農業事務所		


管理用道路 構造図

管理用道路構造図
(道路排水工構造図)


S=1: 50

4号道路横断工

平面图

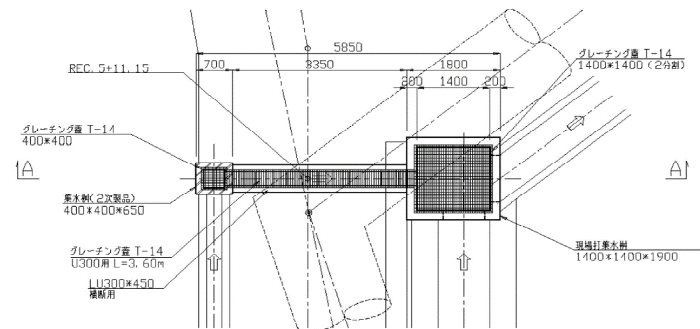


A-A

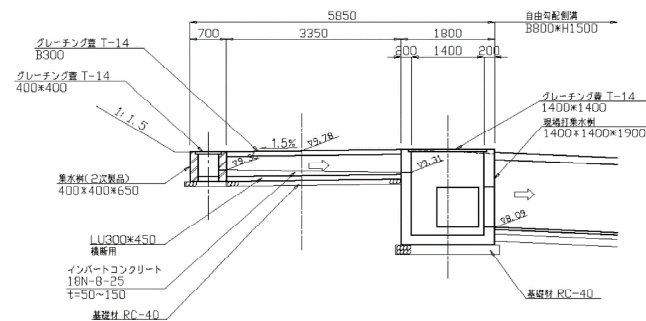


管理用道路構造図(2/5)
(管理用道路標準断面図)

S=1: 50

RB. P~+26. 110 RB. P+34. 231~NП. 12' +19. 70

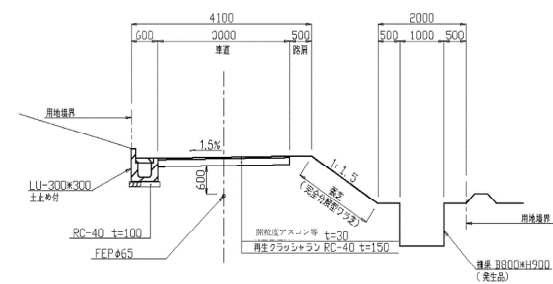

RB. P+26. 110~RB. P+34. 231 NO. 12'+19. 70~NO. 13'+17. 649

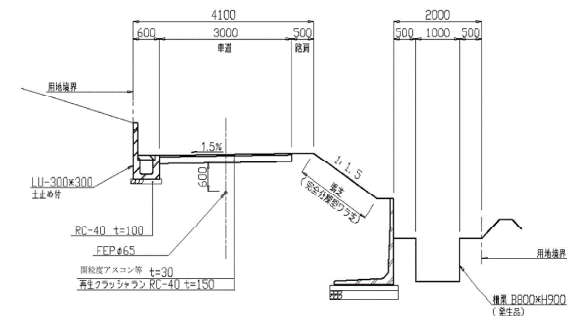

修繕名	嘉野水利施設管理事業 附設 第3揚水機場電圧計設置費点検整備修繕		
図面名	管理用道路 構造図		
作成年月日			
縮尺	図面番号	8	
会社名			
事務所名	千葉県山武農業事務所		