

占用物件一覧表(低圧管)

| 番号 | 舗装ランク | 新設本支管 |        |        |       |
|----|-------|-------|--------|--------|-------|
|    |       | 管種    | 口径(mm) | 外径(mm) | 延長(m) |
| ①  | 区画道路  | PE    | 100    | 114    | 277.8 |
| ②  | 区画道路  | PE    | 75     | 89     | 5.9   |
| ③  | 区画道路  | PE    | 75     | 89     | 137.2 |
| ④  | 区画道路  | PE    | 150    | 165    | 40.6  |
| ⑤  | 区画道路  | PE    | 75     | 89     | 11.6  |
| ⑥  | 区画道路  | PE    | 200    | 216    | 334.8 |
| ⑦  | 区画道路  | PE    | 150    | 165    | 1.5   |
| ⑧  | 区画道路  | PE    | 75     | 89     | 7.5   |
| ⑨  | 区画道路  | PE    | 100    | 114    | 1.5   |
| 小計 |       | PE    | 200    | 216    | 334.8 |
| 小計 |       | PE    | 150    | 165    | 42.1  |
| 小計 |       | PE    | 100    | 114    | 279.3 |
| 小計 |       | PE    | 75     | 89     | 162.2 |
|    |       |       |        | 合計     | 818.4 |


平面図 A3:S=1/500

習志野市  
鷺沼4丁目

案内図 A3:S=1/10000




工事場所  
習志野市  
鷺沼4-19番地先

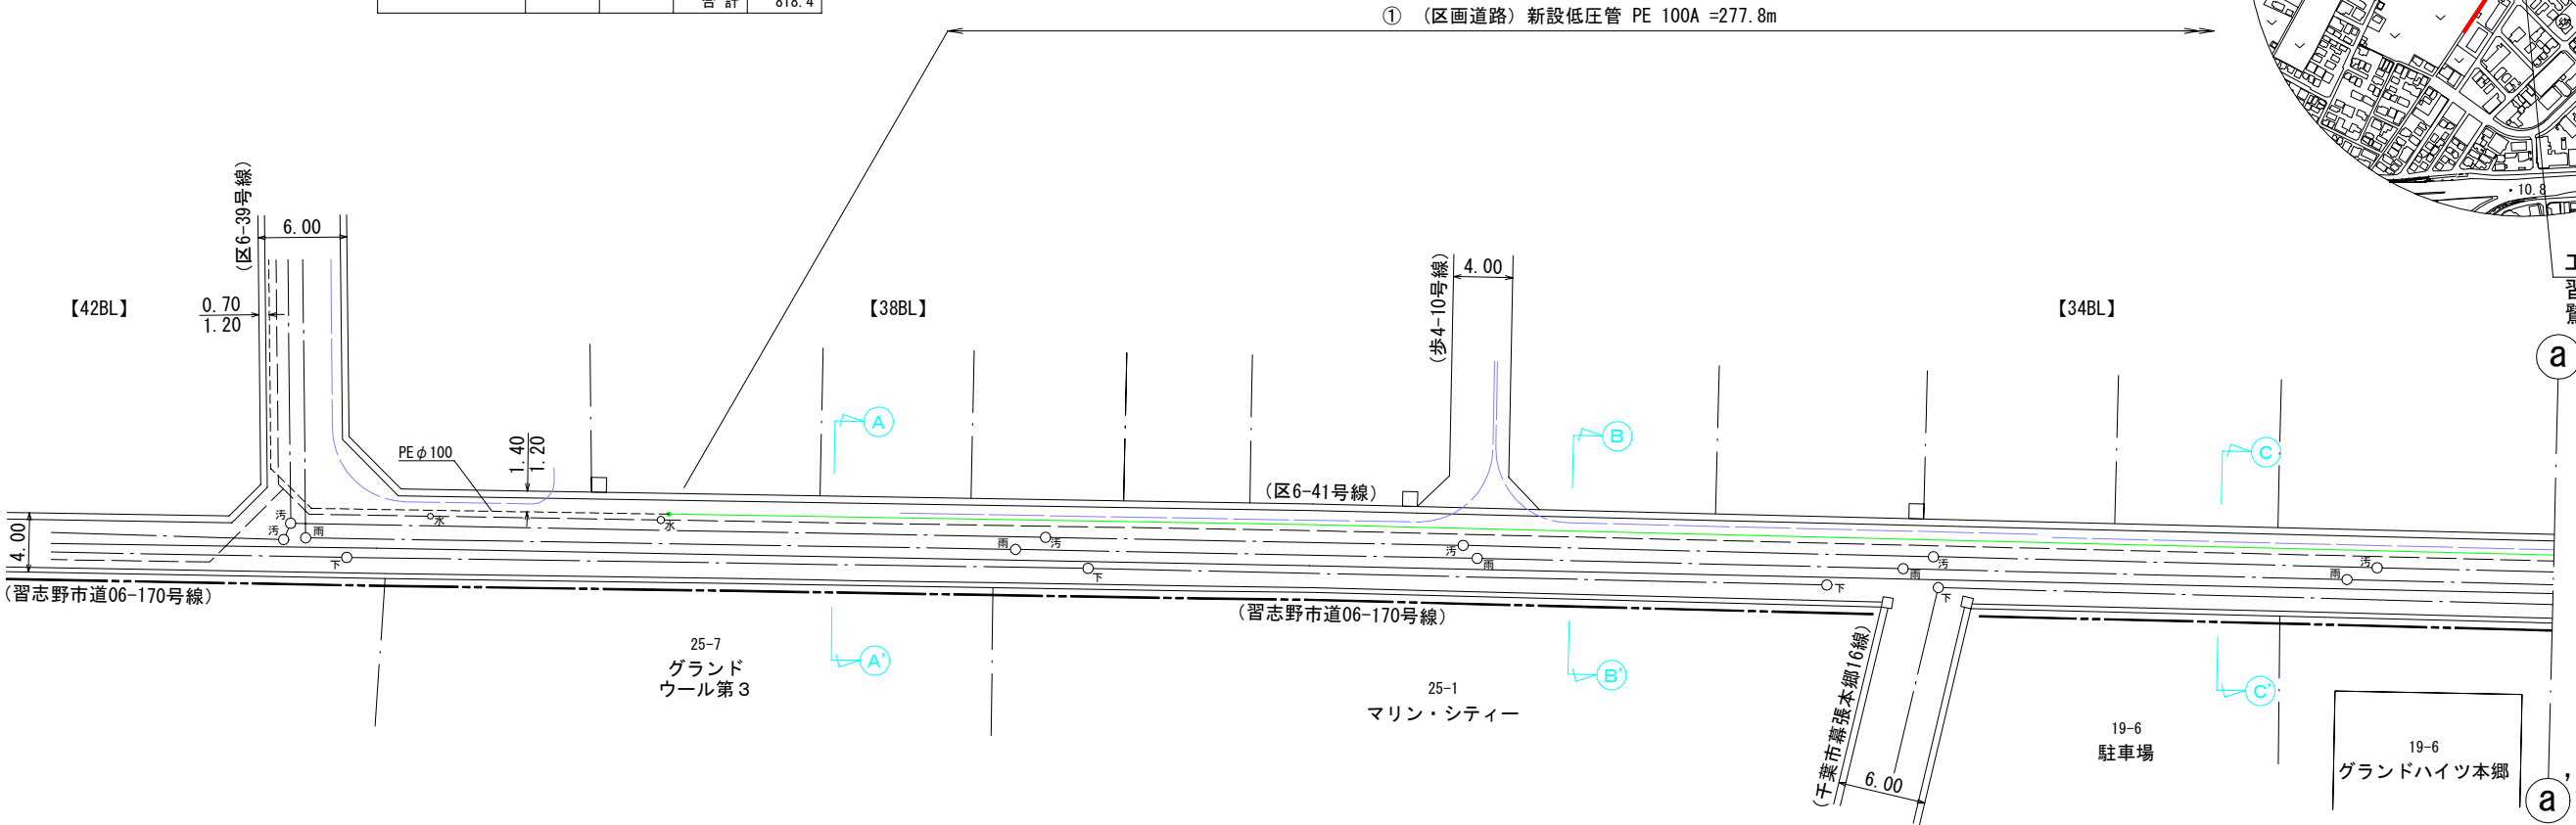


千葉市花見川区

断面図 A3:S=1/100 幕張本郷1丁目

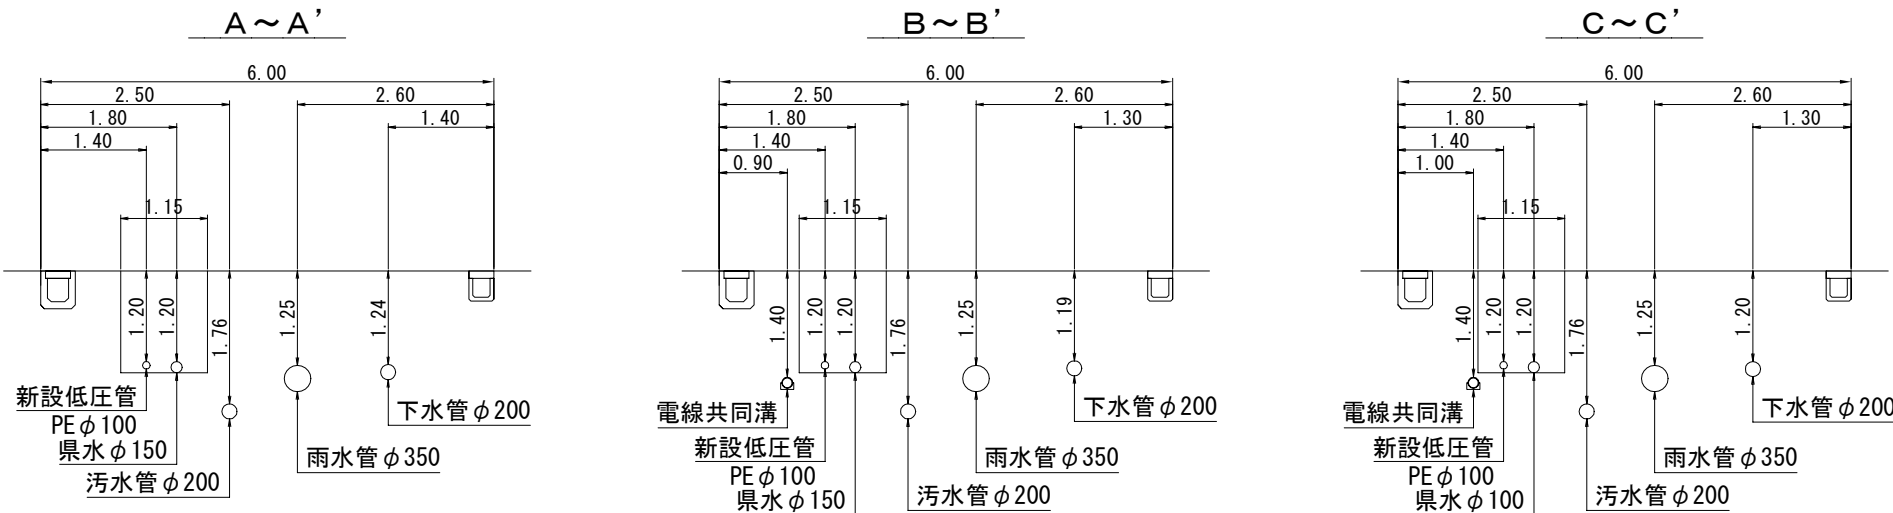


|         |                                 |      |          |
|---------|---------------------------------|------|----------|
| 工事名称    | 鷺沼特定土地区画整理事業に伴う<br>低圧管布設工事(その5) |      |          |
| 図面名称    | 平面図 断面図                         | 工事番号 | 20261015 |
| 縮尺      | 1:500 1:100                     | 図面番号 | 1/9      |
| 決裁      |                                 | 製図   | ガス水道建設課  |
| 習志野市企業局 |                                 |      |          |

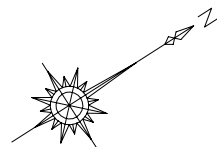

平面図 A3:S=1/500


習志野市

鷺沼4丁目

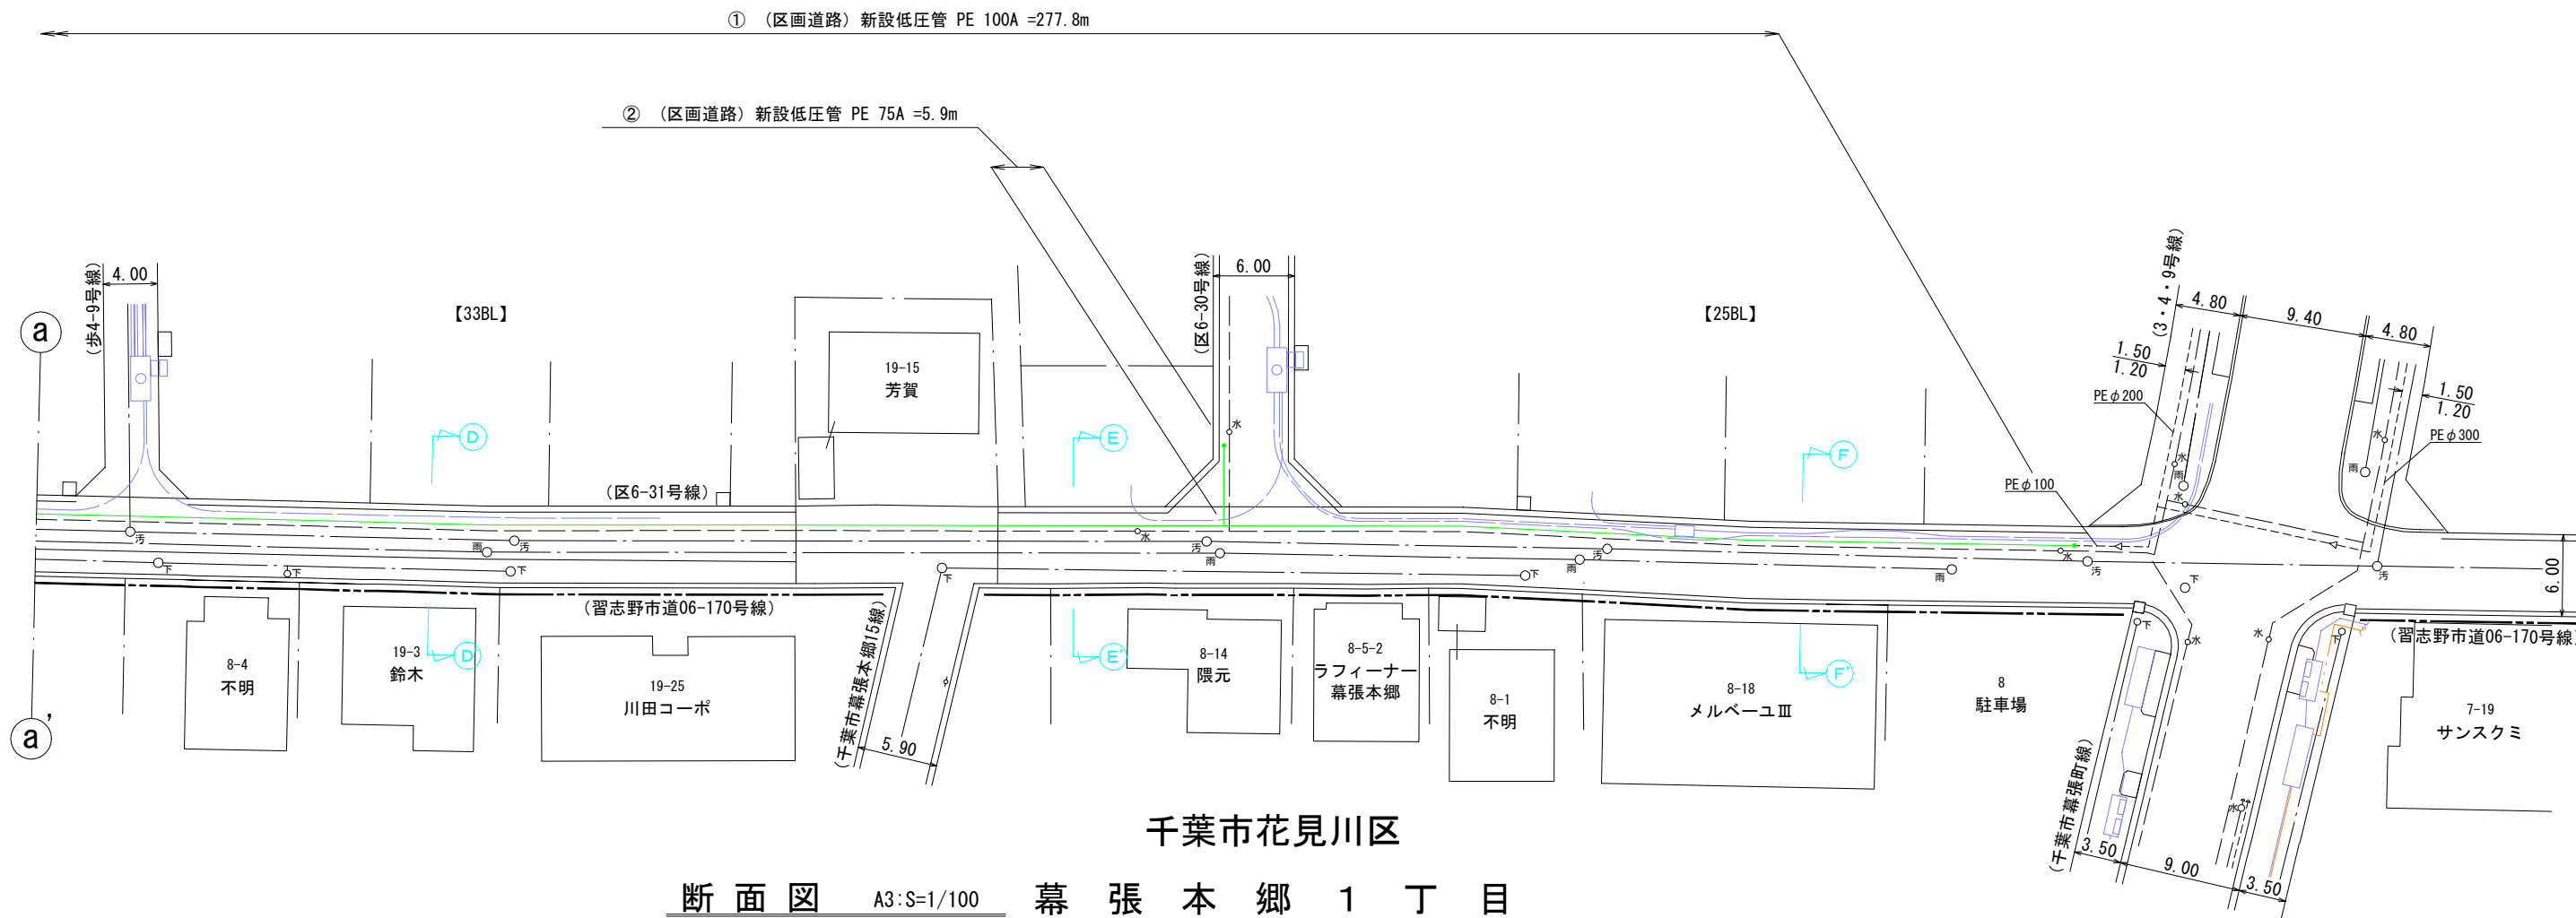


千葉市花見川区

断面図 A3:S=1/100 幕張本郷1丁目

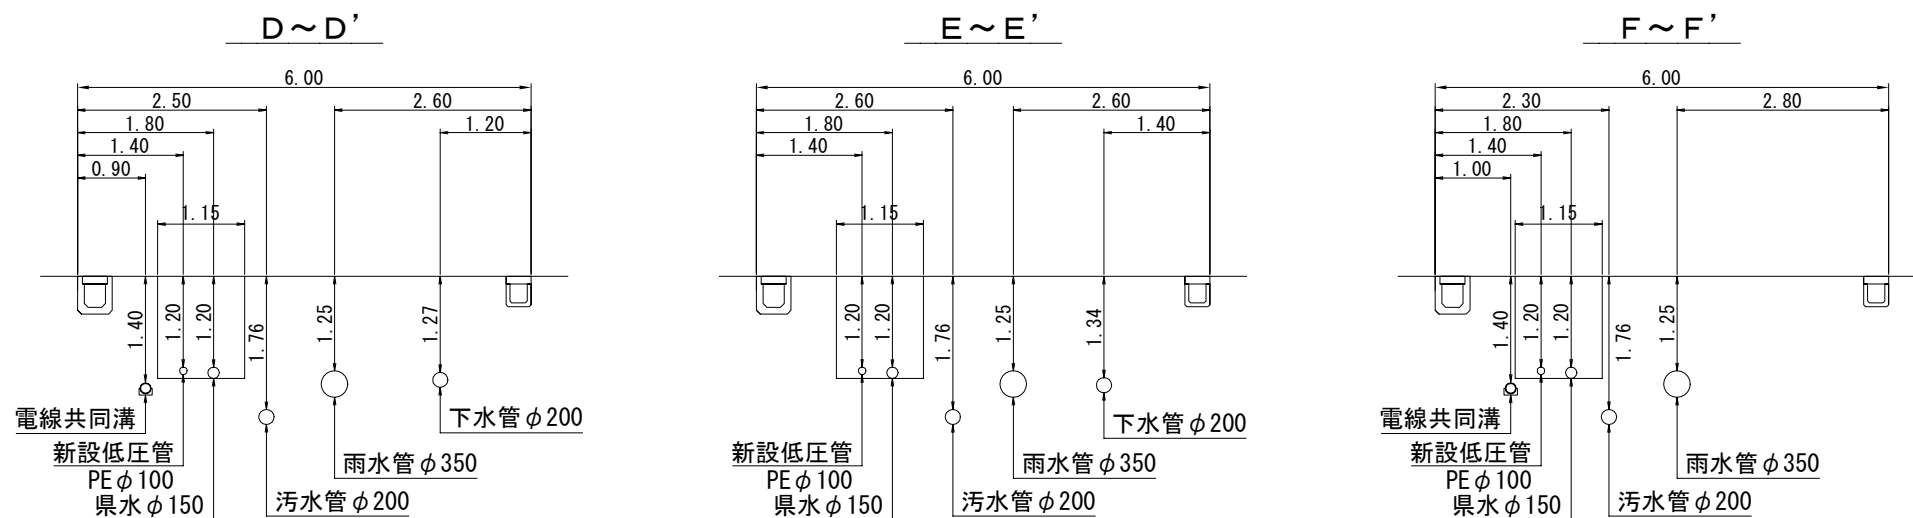


|         |                                 |      |          |
|---------|---------------------------------|------|----------|
| 工事名称    | 鷺沼特定土地区画整理事業に伴う<br>低圧管布設工事(その5) |      |          |
| 図面名称    | 平面図 断面図                         | 工事番号 | 20261015 |
| 縮尺      | 1:500 1:100                     | 図面番号 | 2/9      |
| 決裁      |                                 | 製図   | ガス水道建設課  |
| 習志野市企業局 |                                 |      |          |

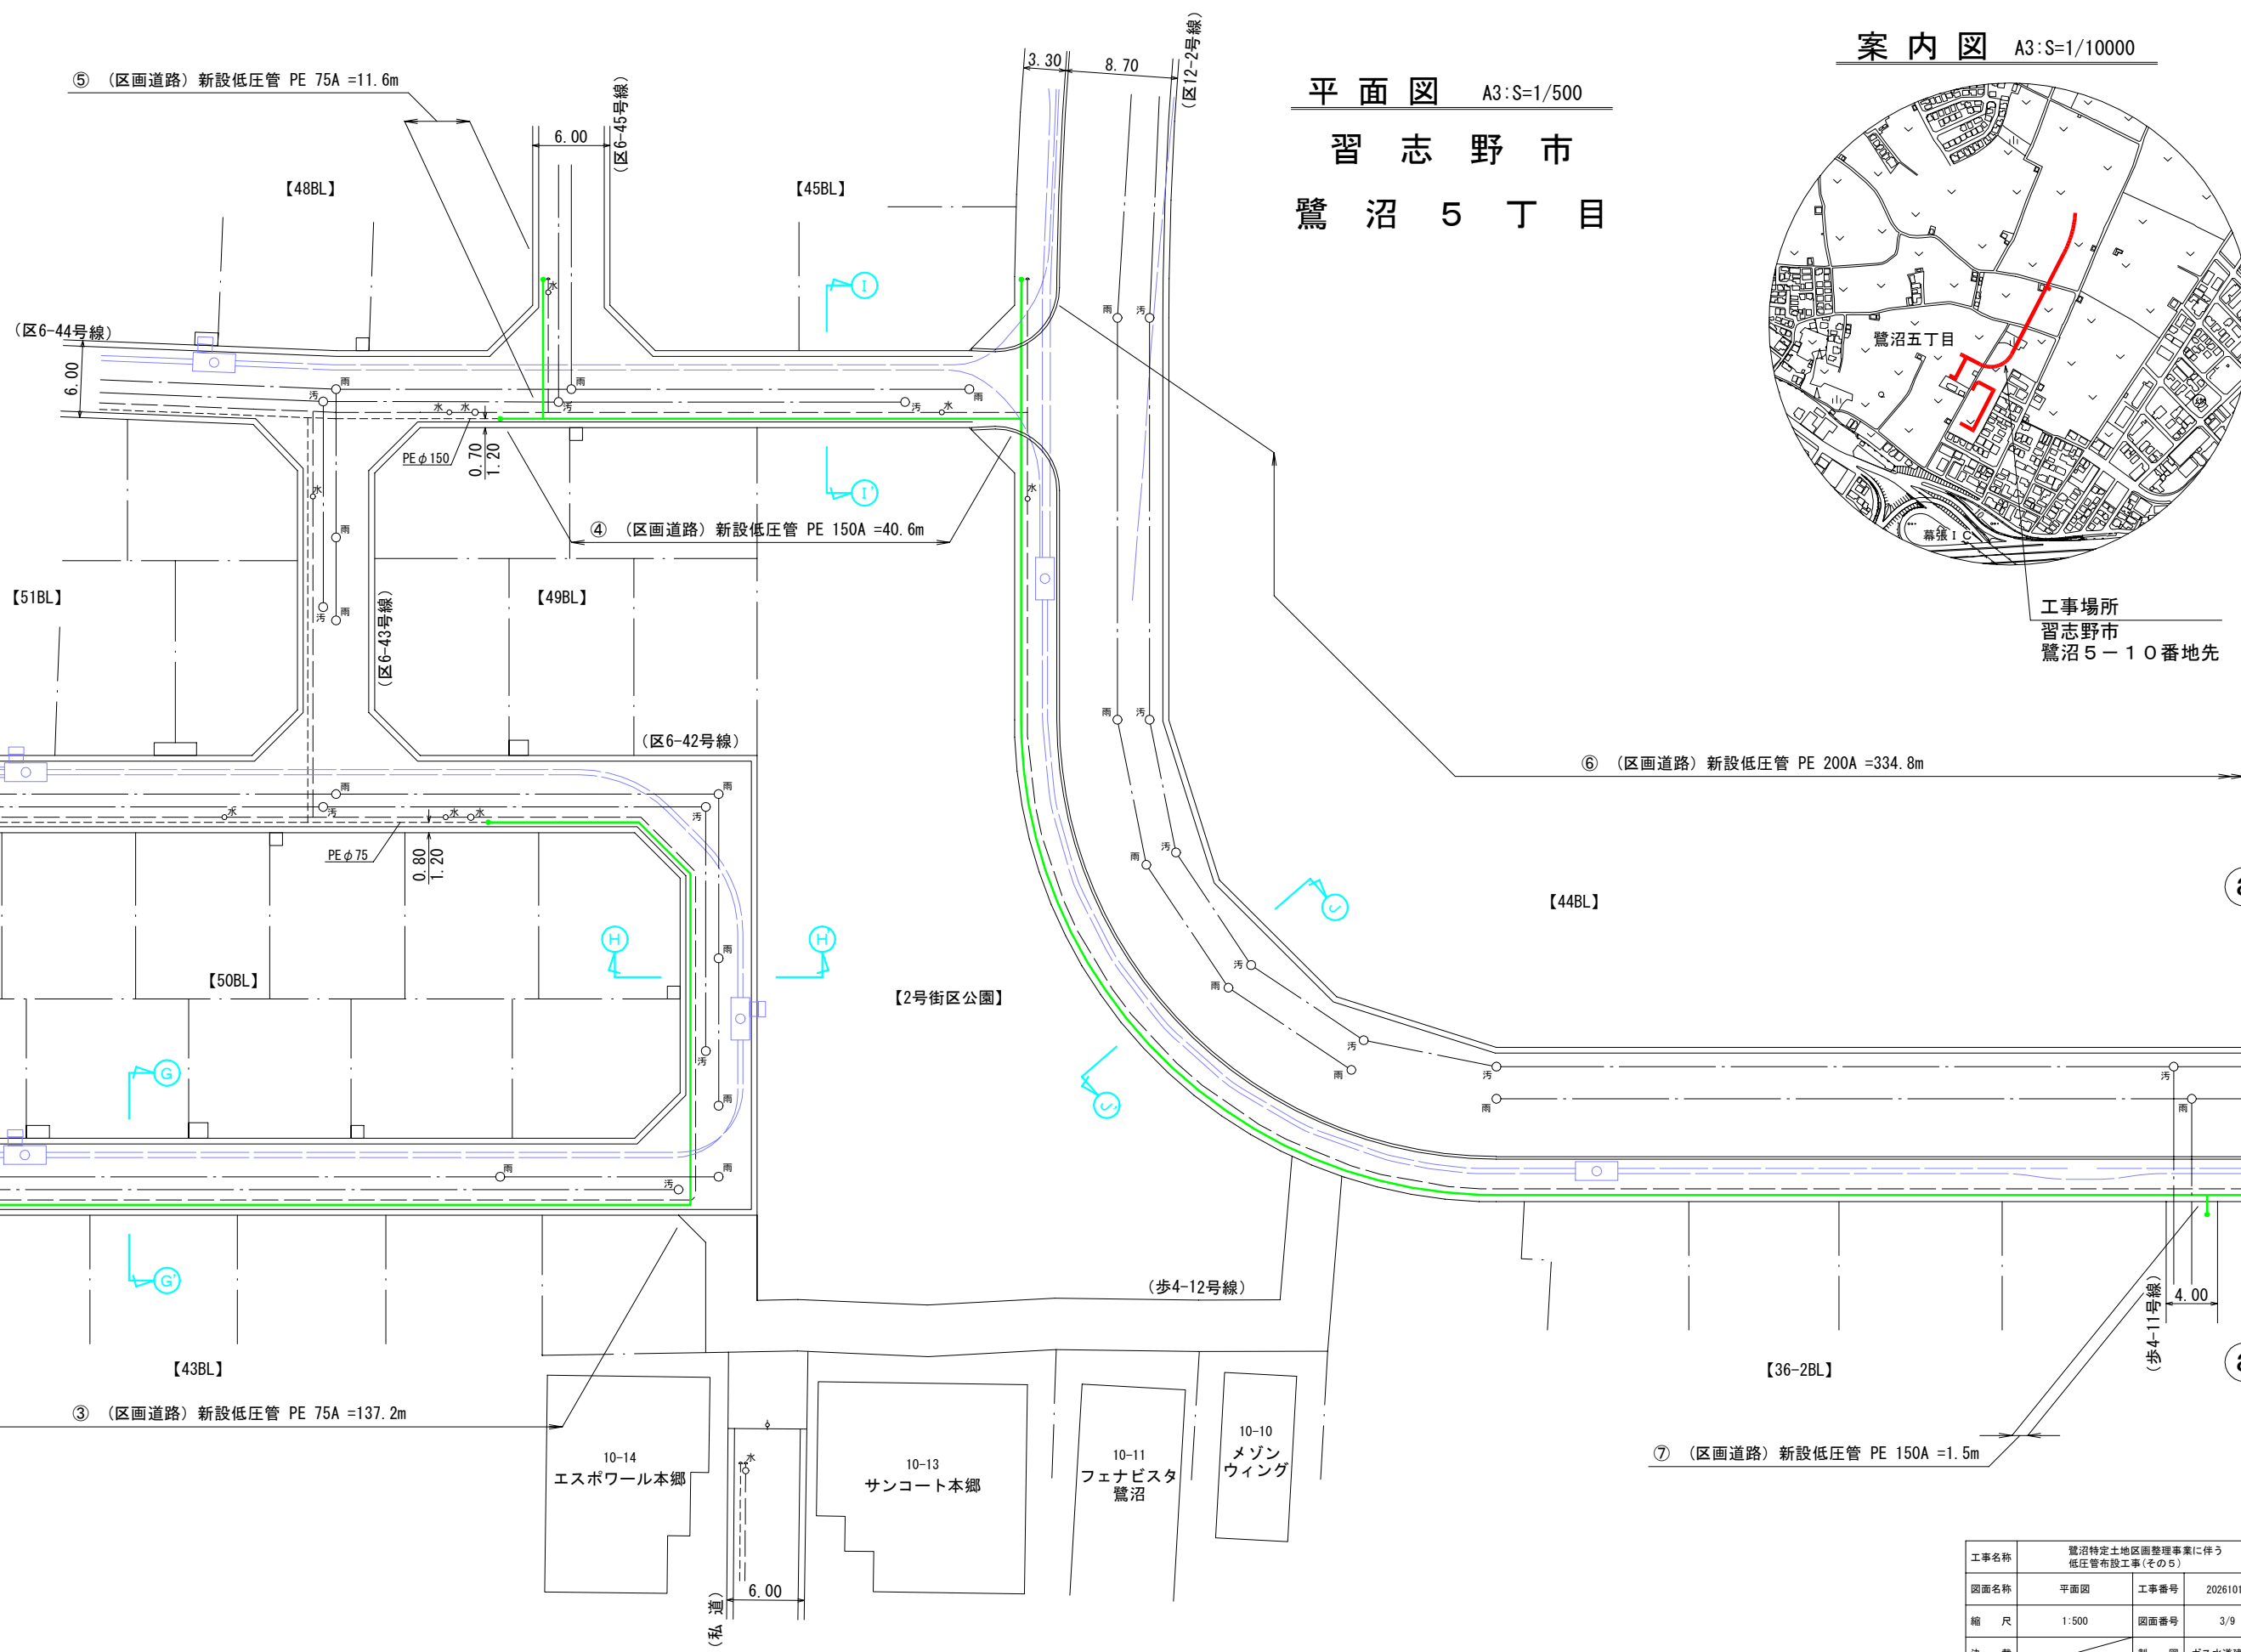

市 野 志 習  
目 丁 5 沼 鷺

案内図 A3:S=1/10000

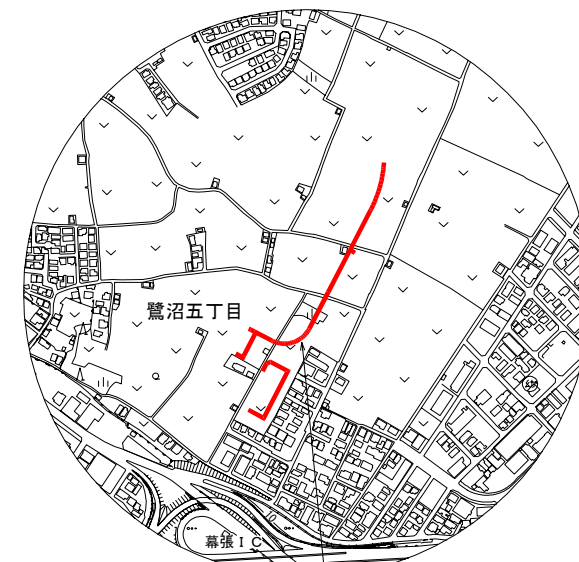

工事場所  
習志野市  
鷺沼5-10番地先

⑥ (区画道路) 新設低圧管 PE 200A =334.8m

【44BL】


【2号街区公園】

【36-2BL】

⑦ (区画道路) 新設低圧管 PE 150A =1.5m

|      |                                 |      |          |
|------|---------------------------------|------|----------|
| 工事名称 | 鷺沼特定土地区画整理事業に伴う<br>低圧管布設工事(その5) |      |          |
| 区画名称 | 平面図                             | 工事番号 | 20261015 |
| 縮 尺  | 1:500                           | 図面番号 | 3/9      |
| 決 裁  |                                 | 製 図  | ガス水道建設   |


習志野市企業局

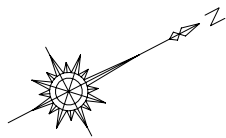

平面図 A3:S=1/500


習志野市

鷺沼5丁目

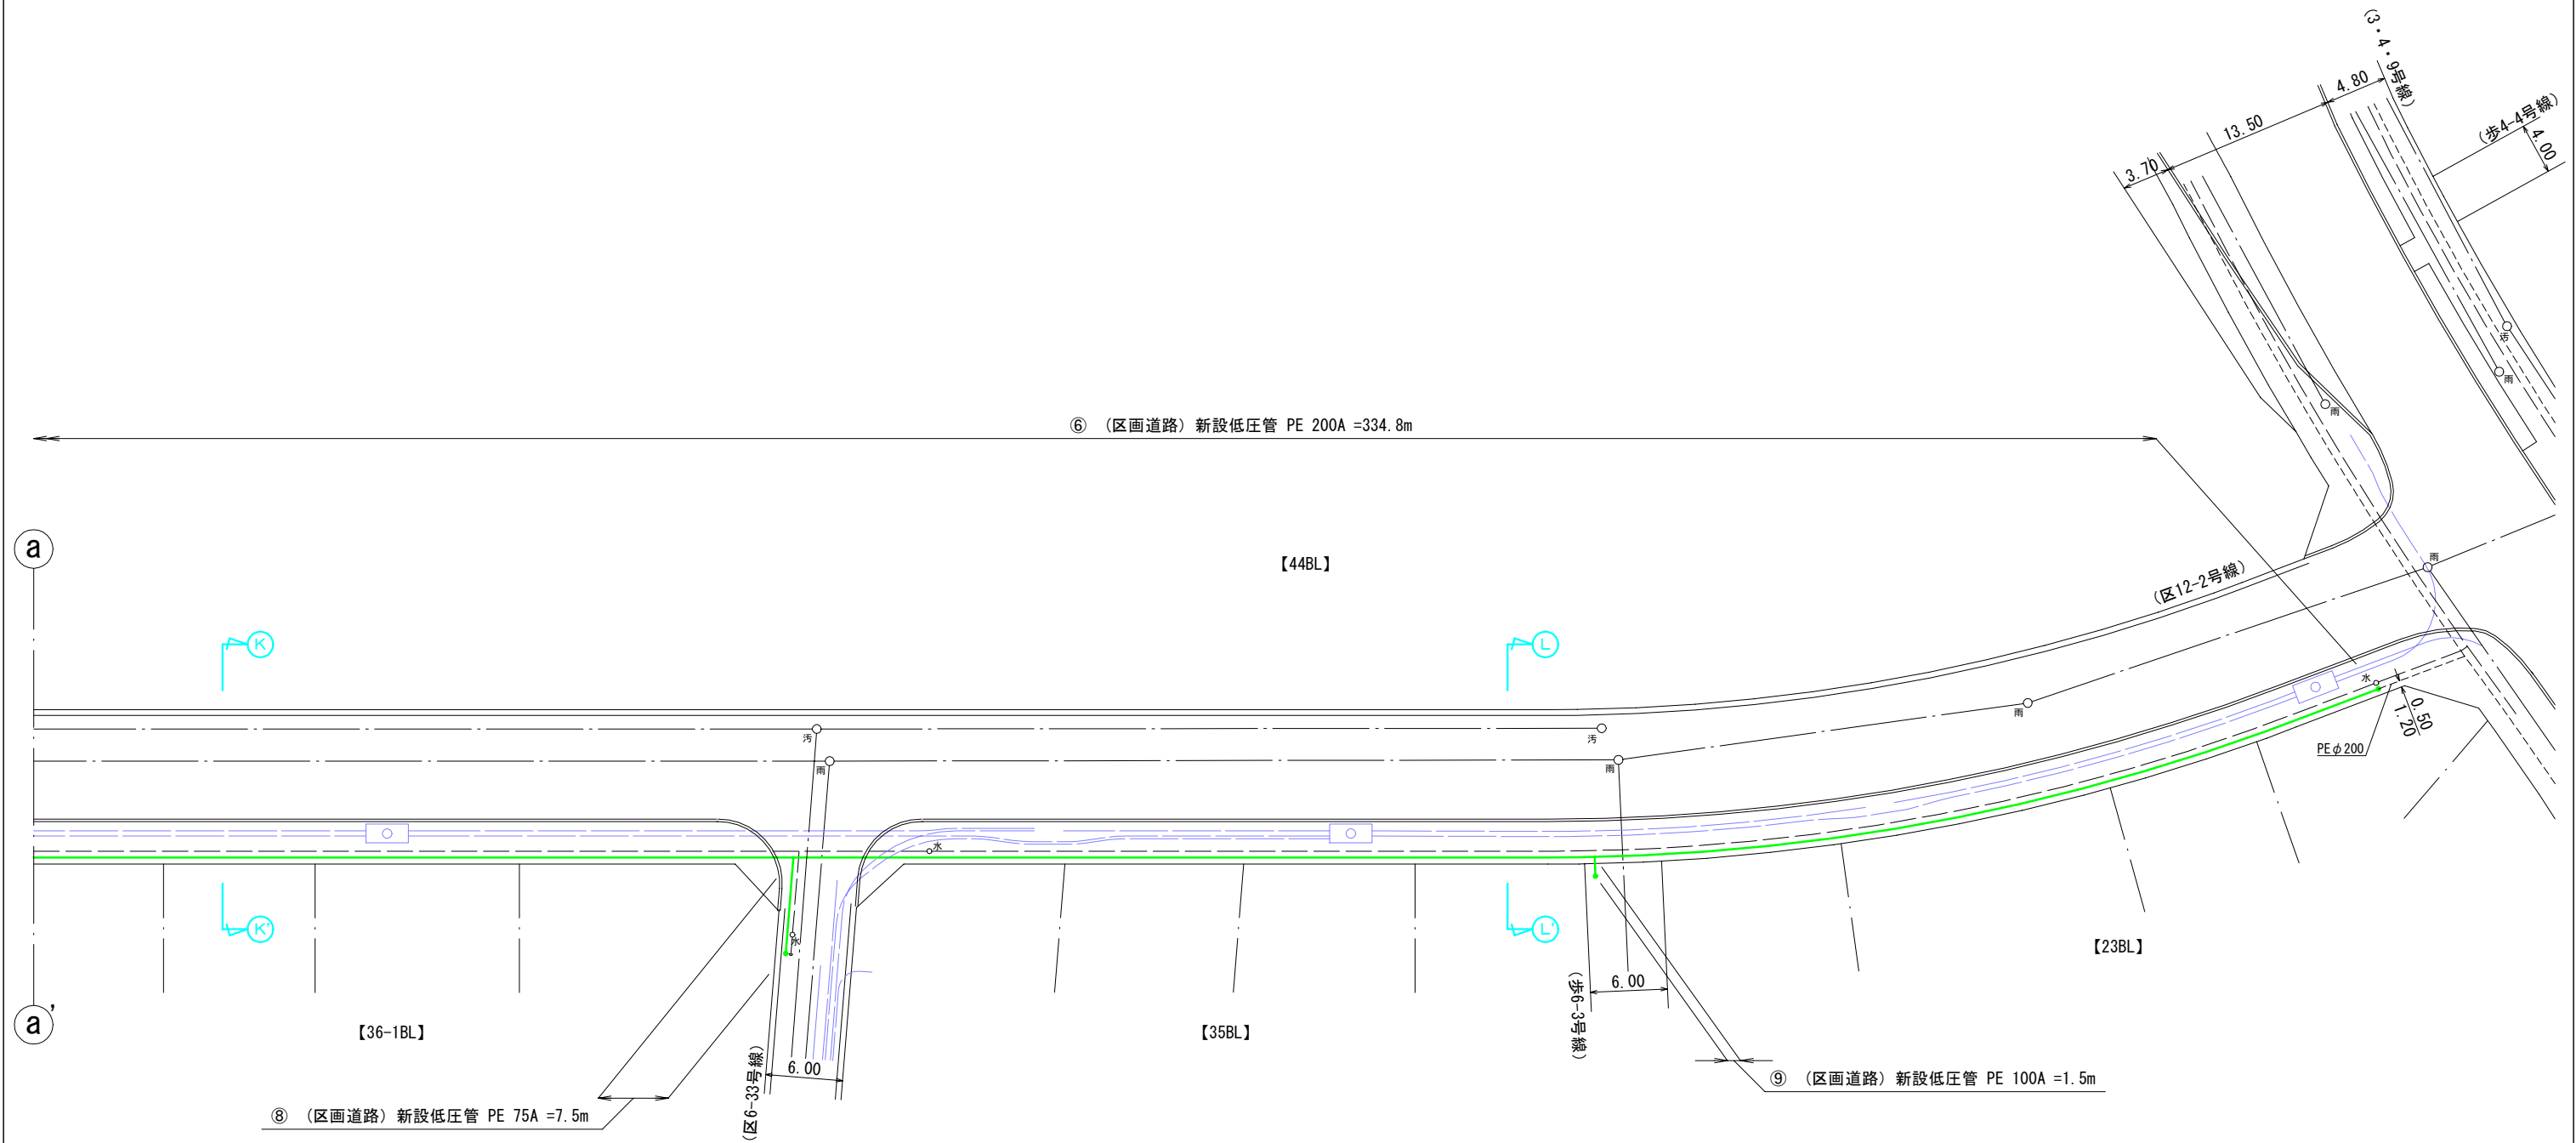


|         |                                 |      |          |
|---------|---------------------------------|------|----------|
| 工事名称    | 鷺沼特定土地区画整理事業に伴う<br>低圧管布設工事(その5) |      |          |
| 図面名称    | 平面図                             | 工事番号 | 20261015 |
| 縮 尺     | 1:500                           | 図面番号 | 4/9      |
| 決 裁     |                                 | 製 図  | ガス水道建設課  |
| 習志野市企業局 |                                 |      |          |

断面図 A3:S=1/100

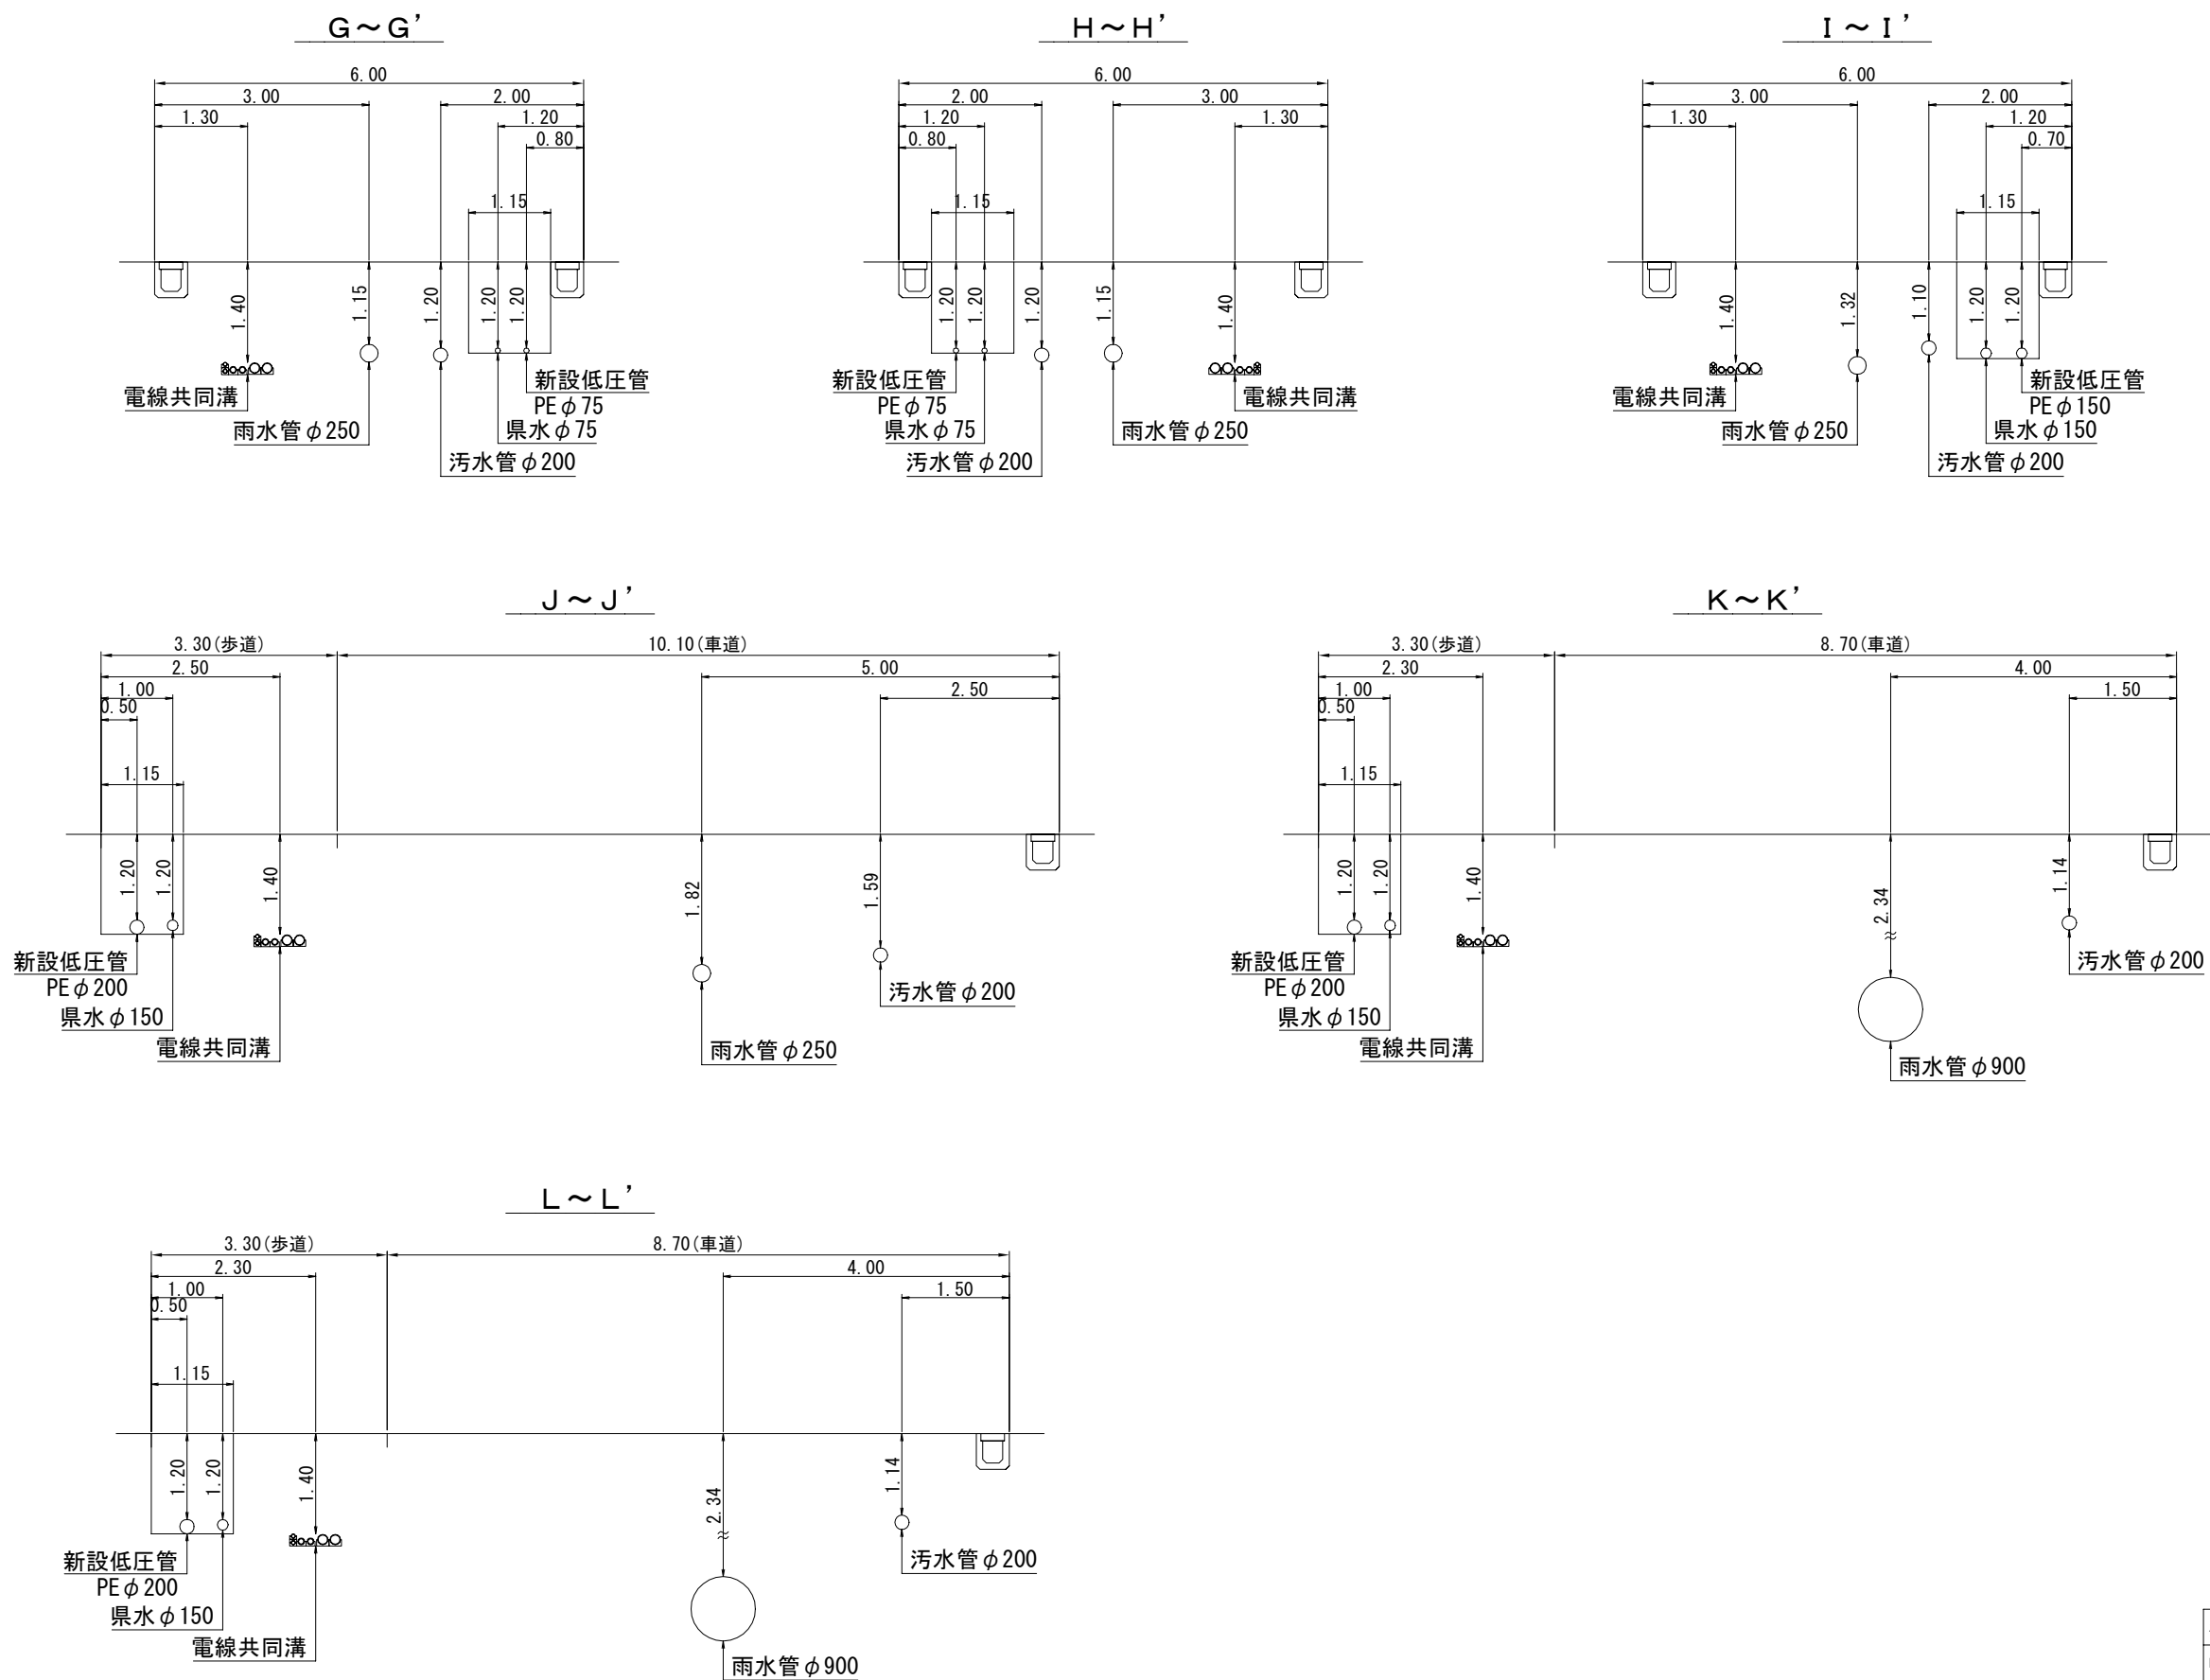

|               |                                                                                       |      |          |
|---------------|---------------------------------------------------------------------------------------|------|----------|
| 工事名称          | 警沼特定土地区画整理事業に伴う<br>低圧管布設工事(その5)                                                       |      |          |
| 図面名称          | 断面図                                                                                   | 工事番号 | 20261015 |
| 縮 尺           | 1:100                                                                                 | 図面番号 | 5/9      |
| 決 裁           |  | 製 図  | ガス水道建設課  |
| 習 志 野 市 企 業 局 |                                                                                       |      |          |

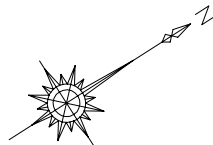

復旧図 A3:S=1/500

習志野市


鷺沼4丁目

仮復旧面積 求積表


| 舗装ランク | 舗装種別 | No. | 計算式＝復旧面積            |
|-------|------|-----|---------------------|
| 習志野市道 | 車道   | 1   | 14.90×1.15＝17.14 m2 |
|       |      |     |                     |
|       |      |     |                     |
| 小計    |      |     |                     |
| 市道    | 車道   |     | 17.14 m2            |
| 合計    |      |     |                     |
|       |      |     | 17.14 m2            |

掘削復旧面積 求積表

| 舗装ランク  | 舗装種別 | No. | 計算式＝復旧面積    |                         |
|--------|------|-----|-------------|-------------------------|
| 区画道路   | 車 道  | 2   | 128.40×1.15 | = 147.66 m <sup>2</sup> |
|        |      | 3   | 56.00×1.15  | = 64.40 m <sup>2</sup>  |
|        |      | 4   | 5.40×1.15   | = 6.21 m <sup>2</sup>   |
|        |      | 5   | 80.40×1.15  | = 92.46 m <sup>2</sup>  |
|        |      | 6   | 138.30×1.15 | = 159.05 m <sup>2</sup> |
|        |      | 7   | 41.10×1.15  | = 47.27 m <sup>2</sup>  |
|        |      | 8   | 9.90×1.15   | = 11.39 m <sup>2</sup>  |
|        |      | 9   | 150.50×1.15 | = 173.08 m <sup>2</sup> |
|        |      | 10  | 1.00×0.60   | = 0.60 m <sup>2</sup>   |
|        |      | 11  | 184.20×1.15 | = 211.83 m <sup>2</sup> |
|        |      | 12  | 7.00×1.15   | = 8.05 m <sup>2</sup>   |
|        |      | 13  | 1.00×0.60   | = 0.60 m <sup>2</sup>   |
|        |      | 小計  |             |                         |
| 区画道路   | 車 道  |     | 922.60      | m <sup>2</sup>          |
| 合計     |      |     |             |                         |
| 922.60 |      |     |             | m <sup>2</sup>          |

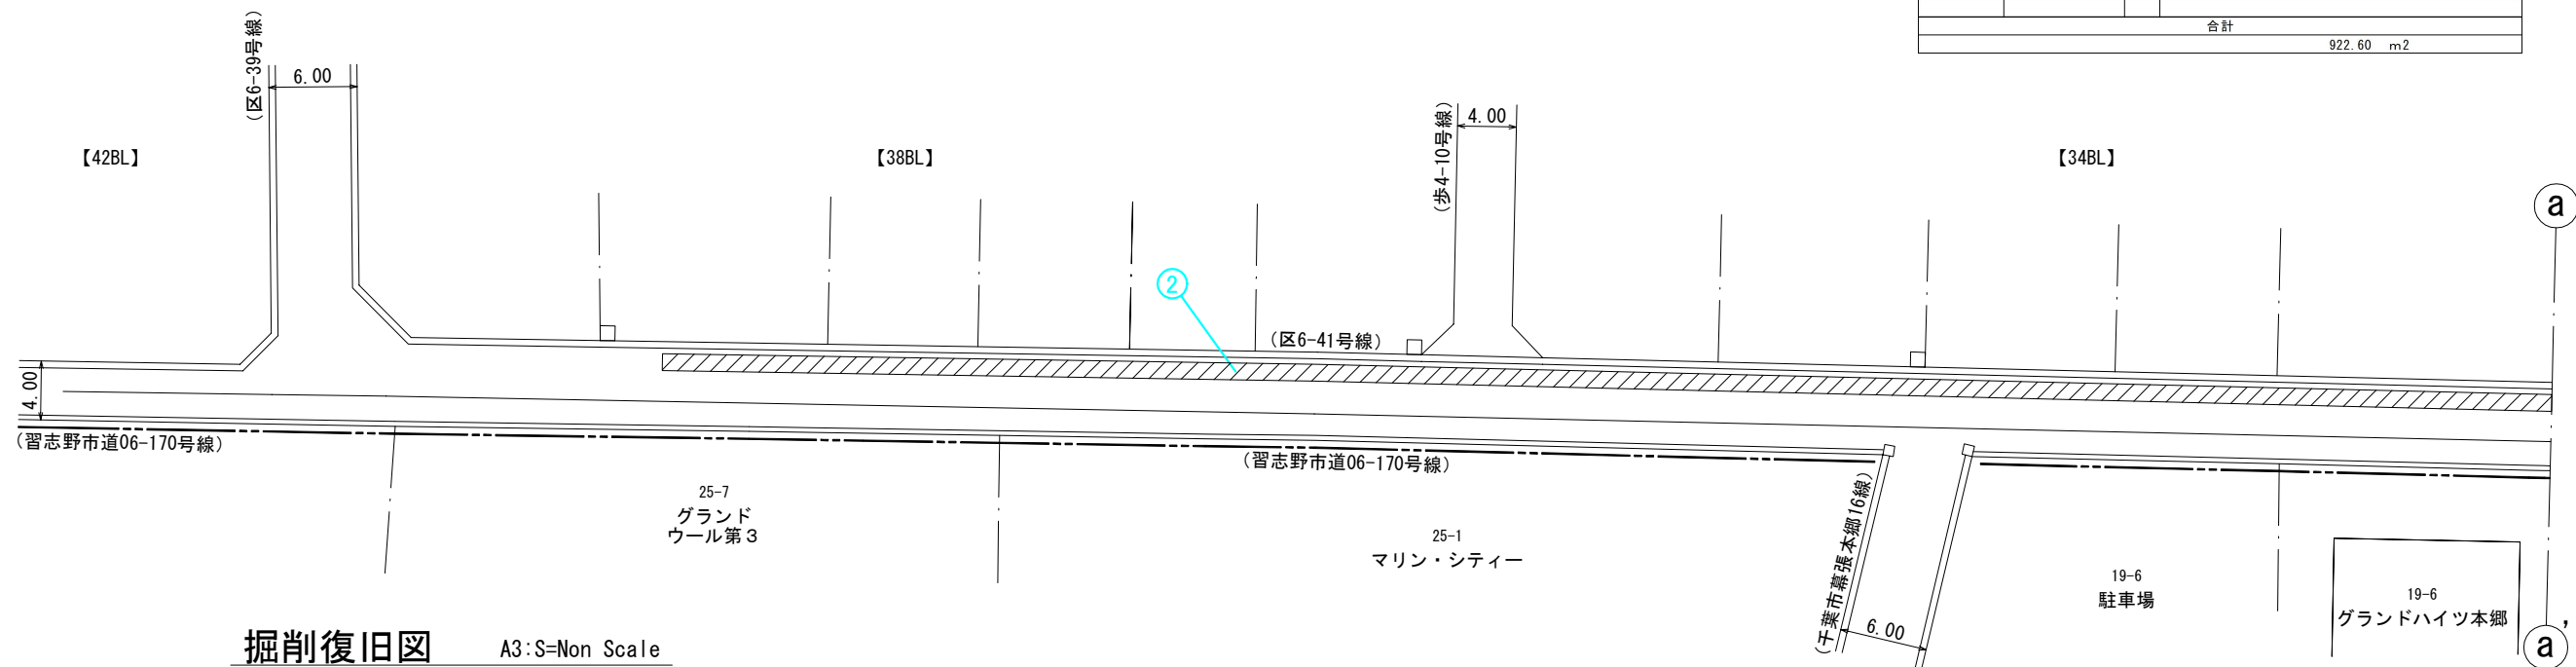

掘削復旧図 A3:S=Non Scale

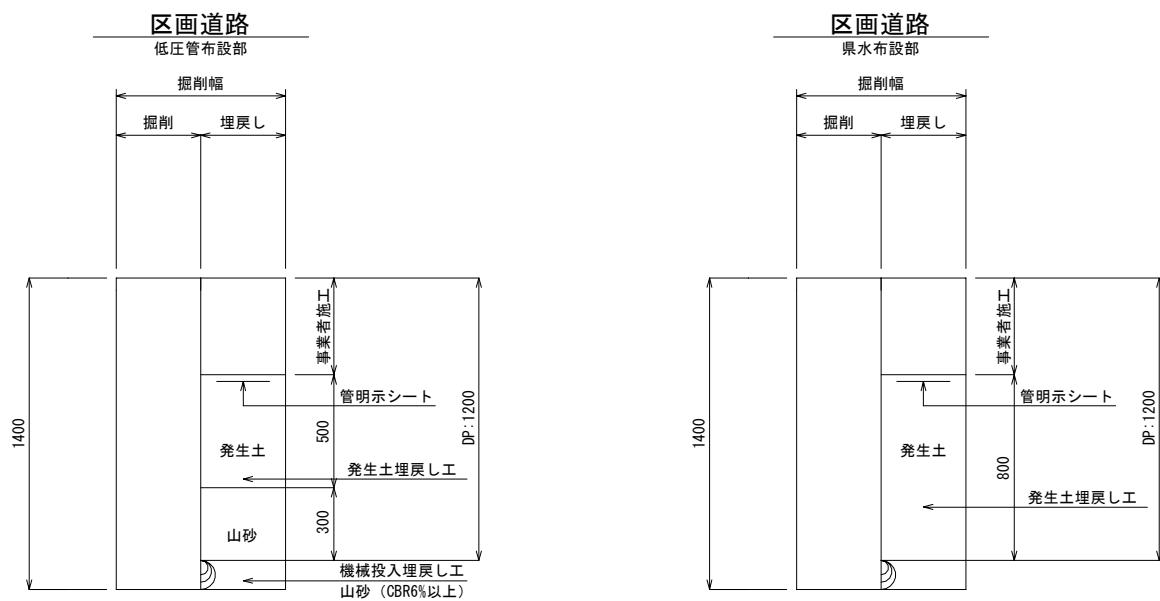

千葉市花見川区


幕張本郷1丁目

※本復旧については、事業者にて施工とする。

|         |                                 |      |          |
|---------|---------------------------------|------|----------|
| 工事名称    | 鷺沼特定土地区画整理事業に伴う<br>低圧管布設工事(その5) |      |          |
| 図面名称    | 復旧図 復旧構造図                       | 工事番号 | 20261015 |
| 縮尺      | 1:500 S=Non Scale               | 図面番号 | 6/9      |
| 決裁      |                                 | 製図   | ガス水道建設課  |
| 習志野市企業局 |                                 |      |          |

掘削復旧図



A3: S=Non Scale

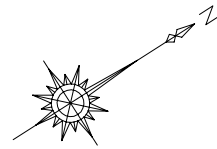

復 旧 図 A3:S=1/500


A3:  $S=1/500$

市 野 志 習  
目 丁 4 沼 鷺

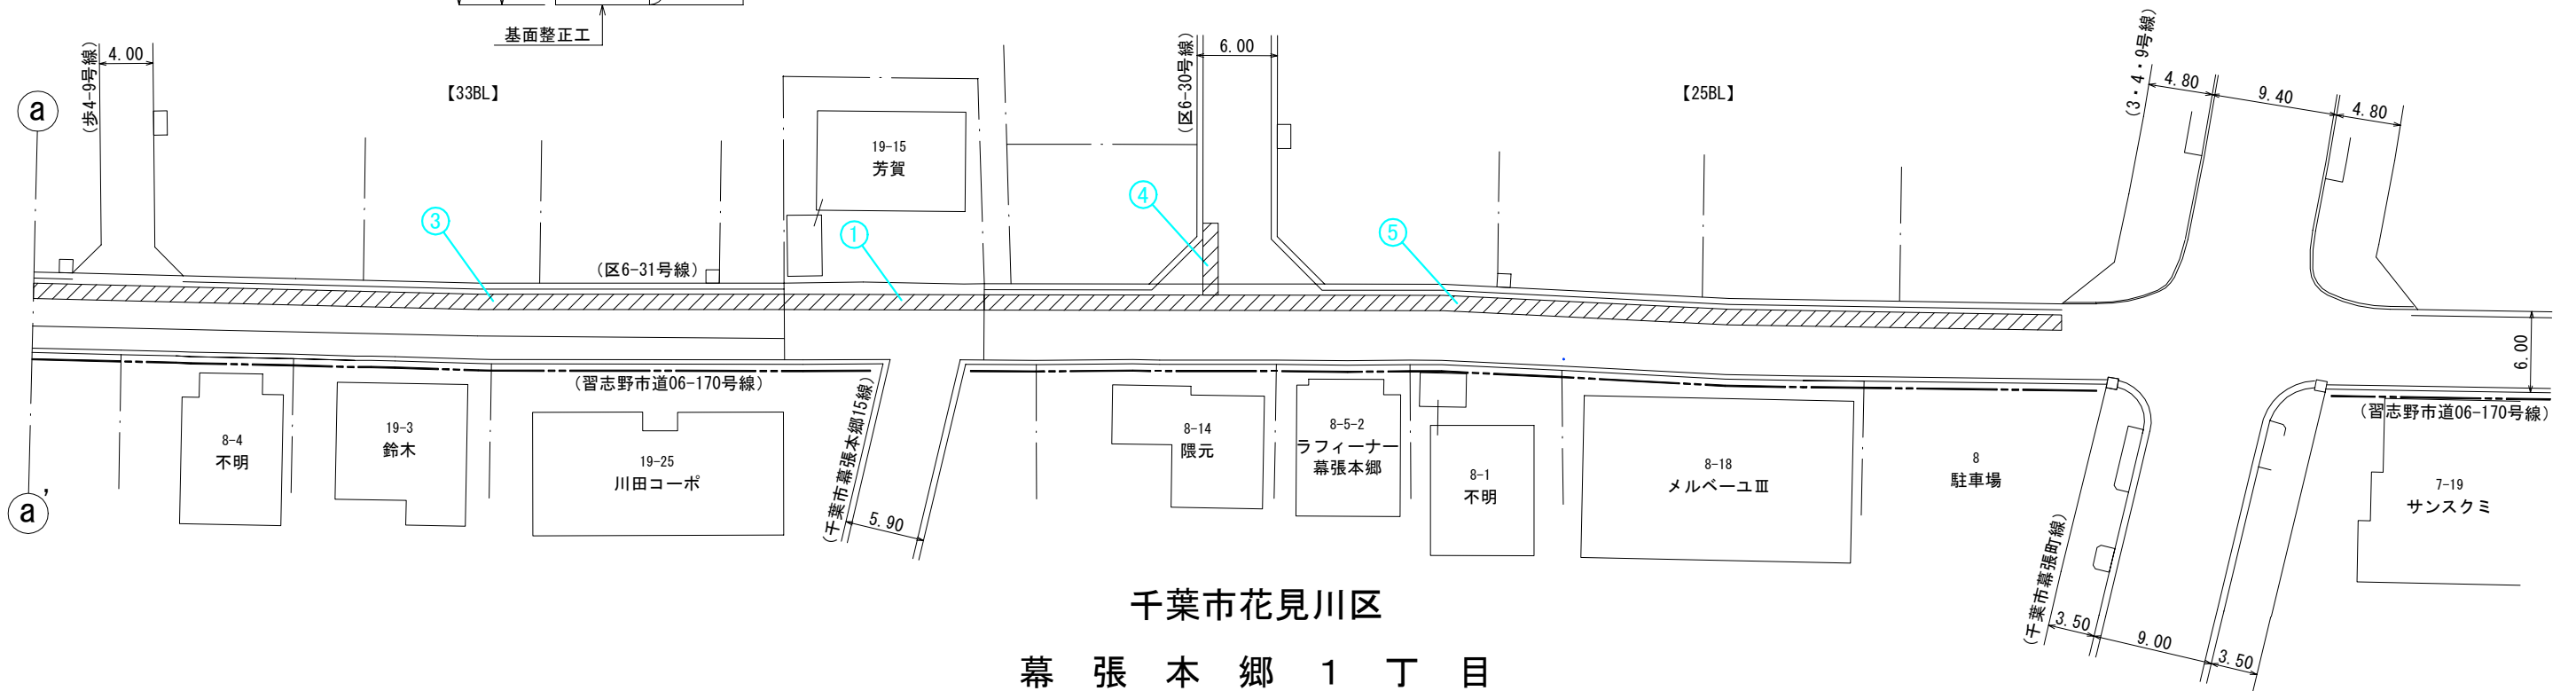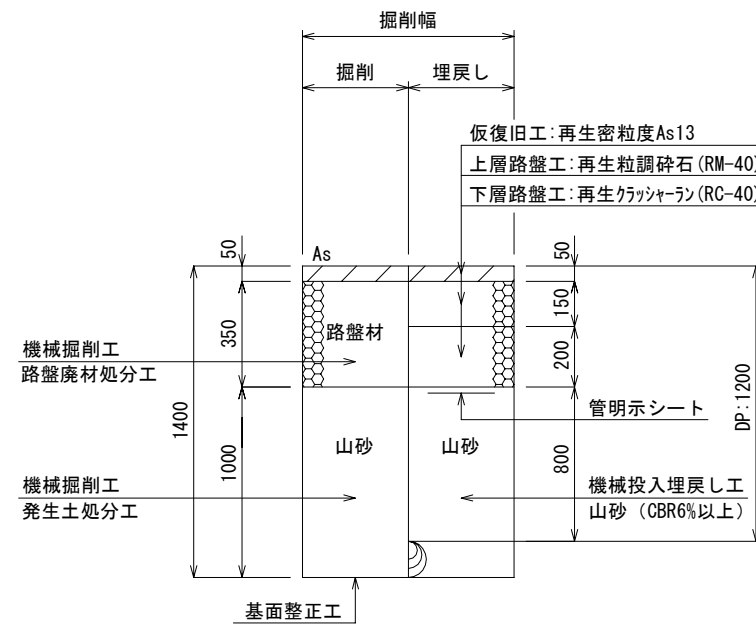


千葉市花見川区  
幕張本郷1丁目



|      |                                                                                       |      |          |
|------|---------------------------------------------------------------------------------------|------|----------|
| 工事名称 | 荒泊特定土地区画整理事業に伴う<br>低圧管布設工事(その5)                                                       |      |          |
| 図面名称 | 復旧図 復旧構造図                                                                             | 工事番号 | 20261015 |
| 縮 尺  | 1:500 S-Non Scale                                                                     | 図面番号 | 7/9      |
| 決 裁  |  | 製 図  | ガス水道建設課  |
|      |                                                                                       |      |          |

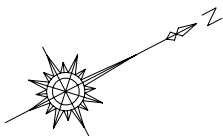


復旧図 A3:S=1/500  
習志野市  
鷺沼5丁目

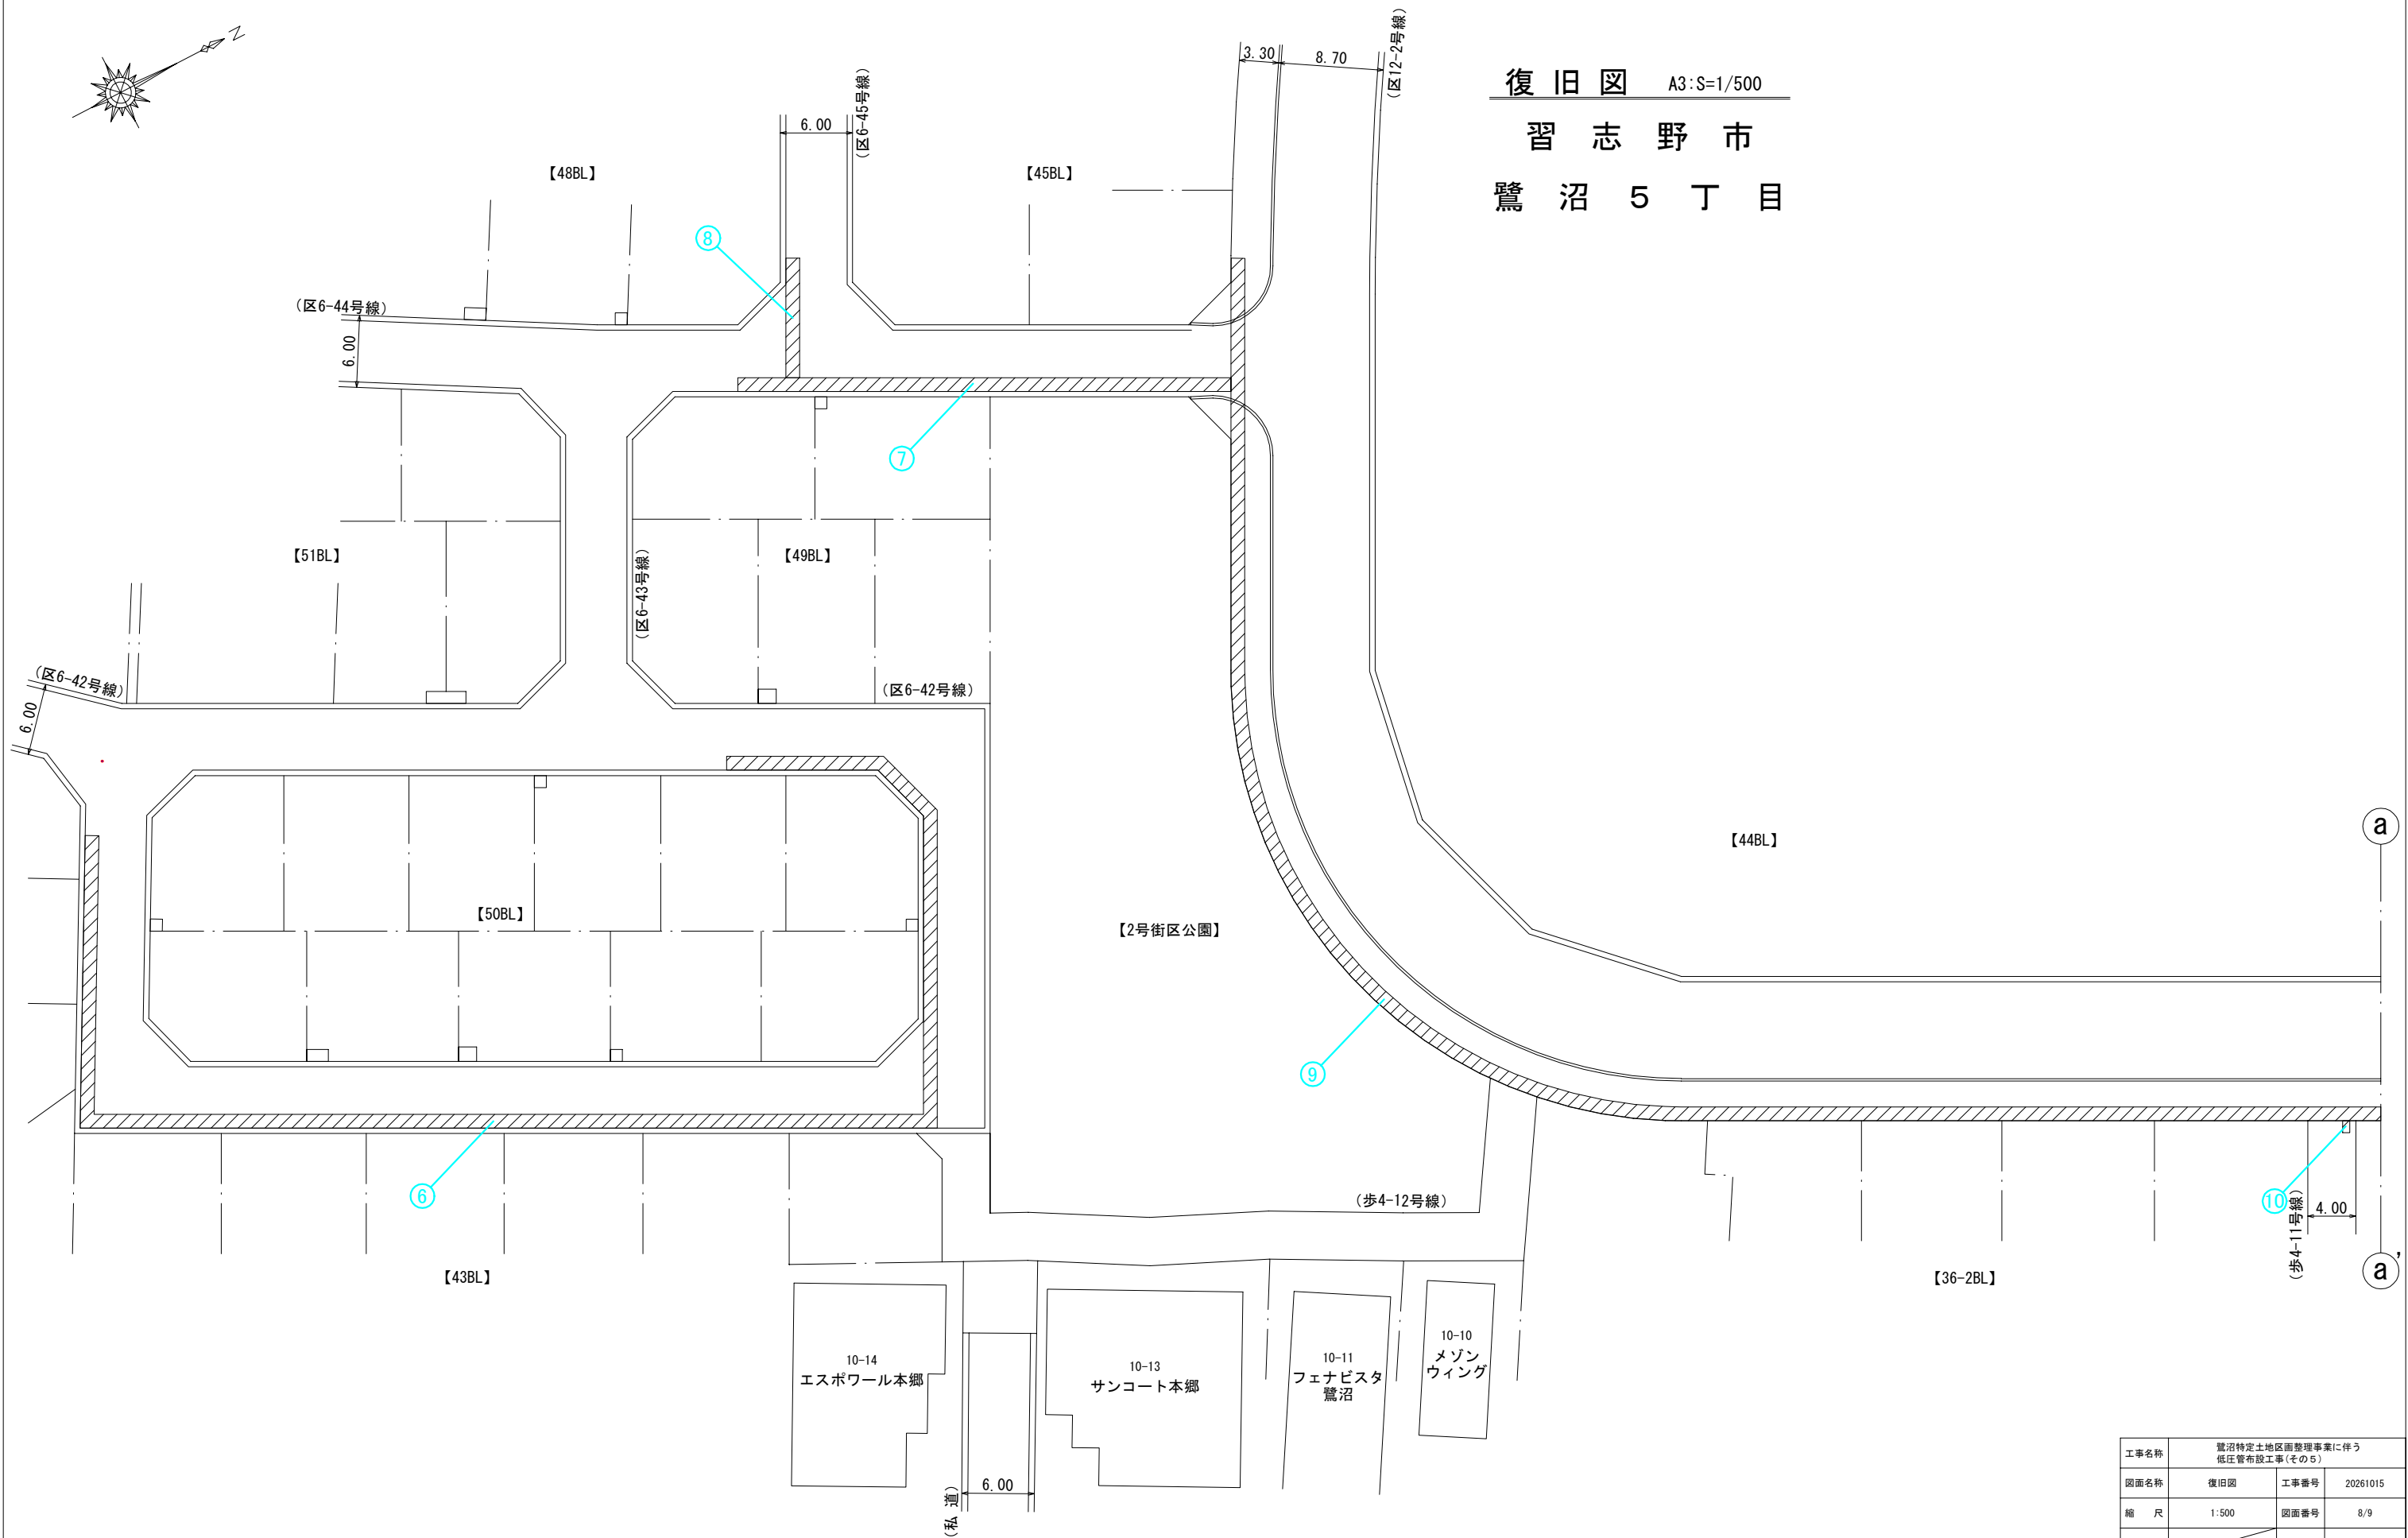

|         |                                 |      |          |
|---------|---------------------------------|------|----------|
| 工事名称    | 鷺沼特定土地区画整理事業に伴う<br>低圧管布設工事(その5) |      |          |
| 図面名称    | 復旧図                             | 工事番号 | 20261015 |
| 縮尺      | 1:500                           | 図面番号 | 8/9      |
| 決裁      |                                 | 製図   | ガス水道建設課  |
| 習志野市企業局 |                                 |      |          |

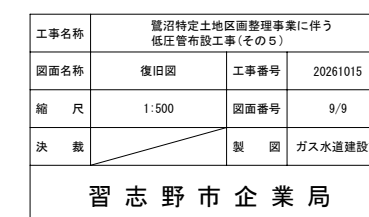
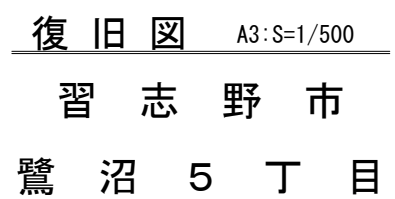


## A 詳細図 (1 / 3)

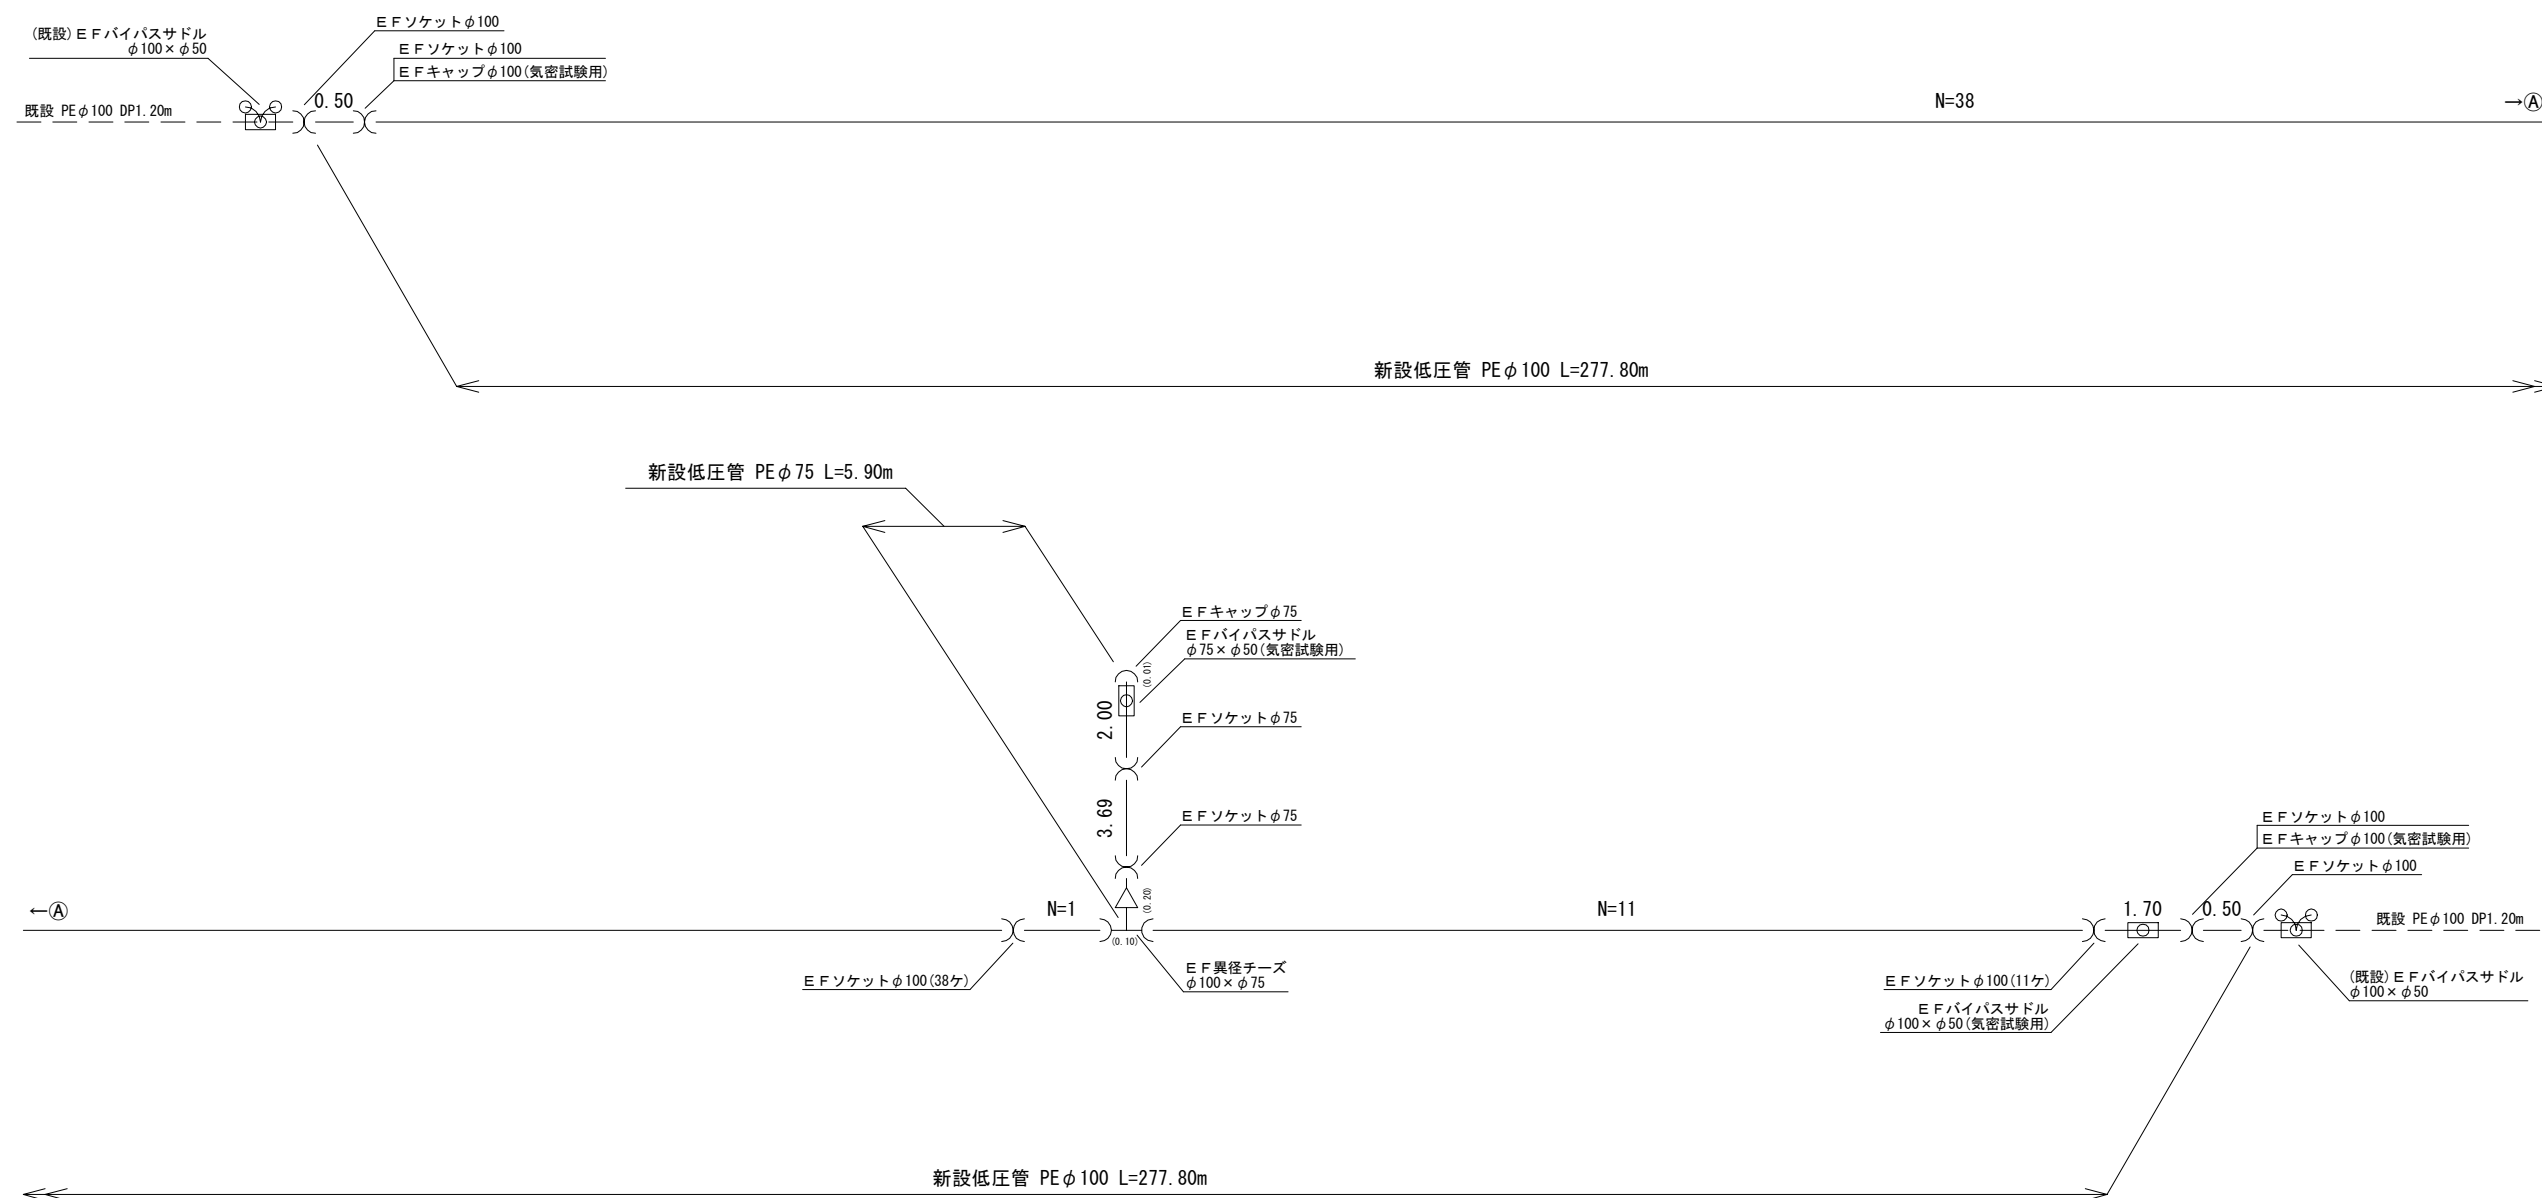


# A 詳細図 (2 / 3)

## 低圧管

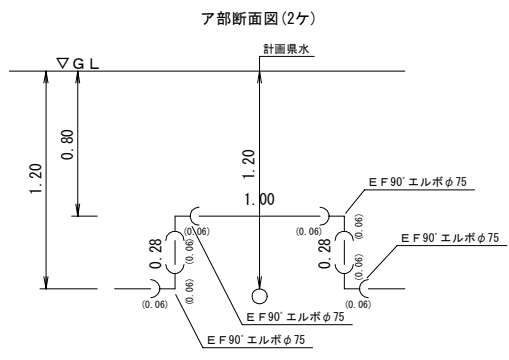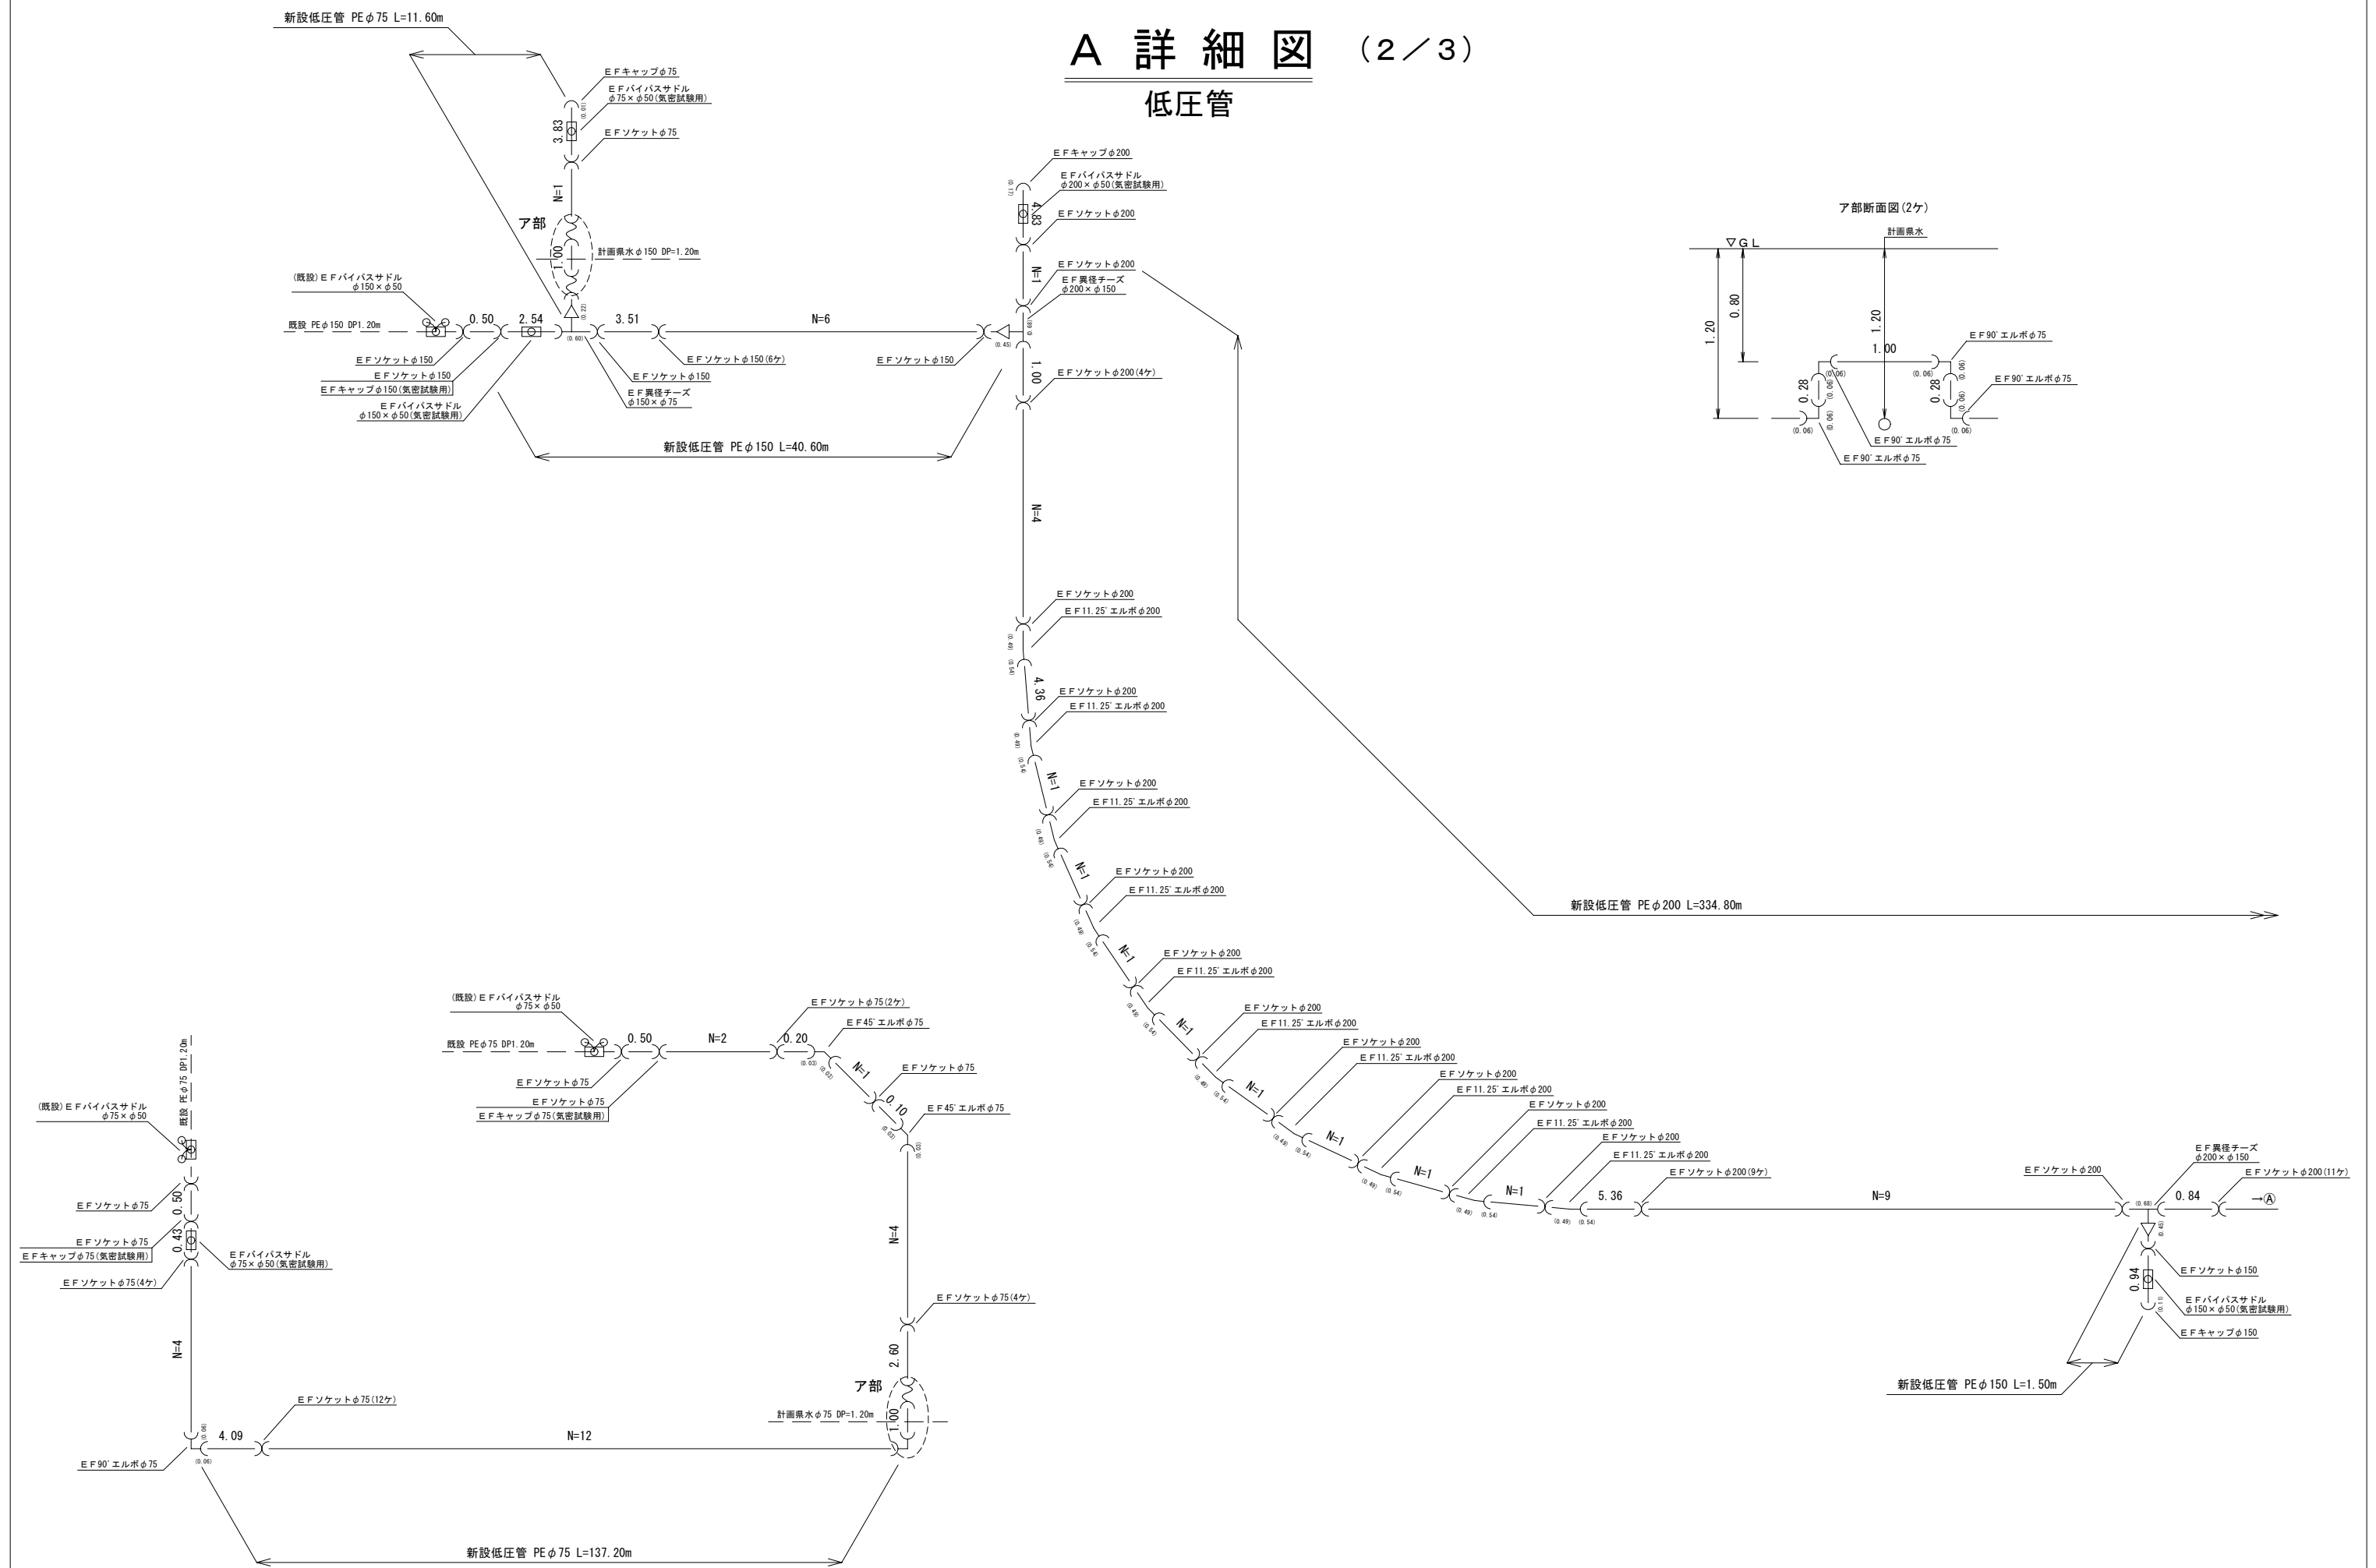

A 詳細図 (3 / 3)

低圧管

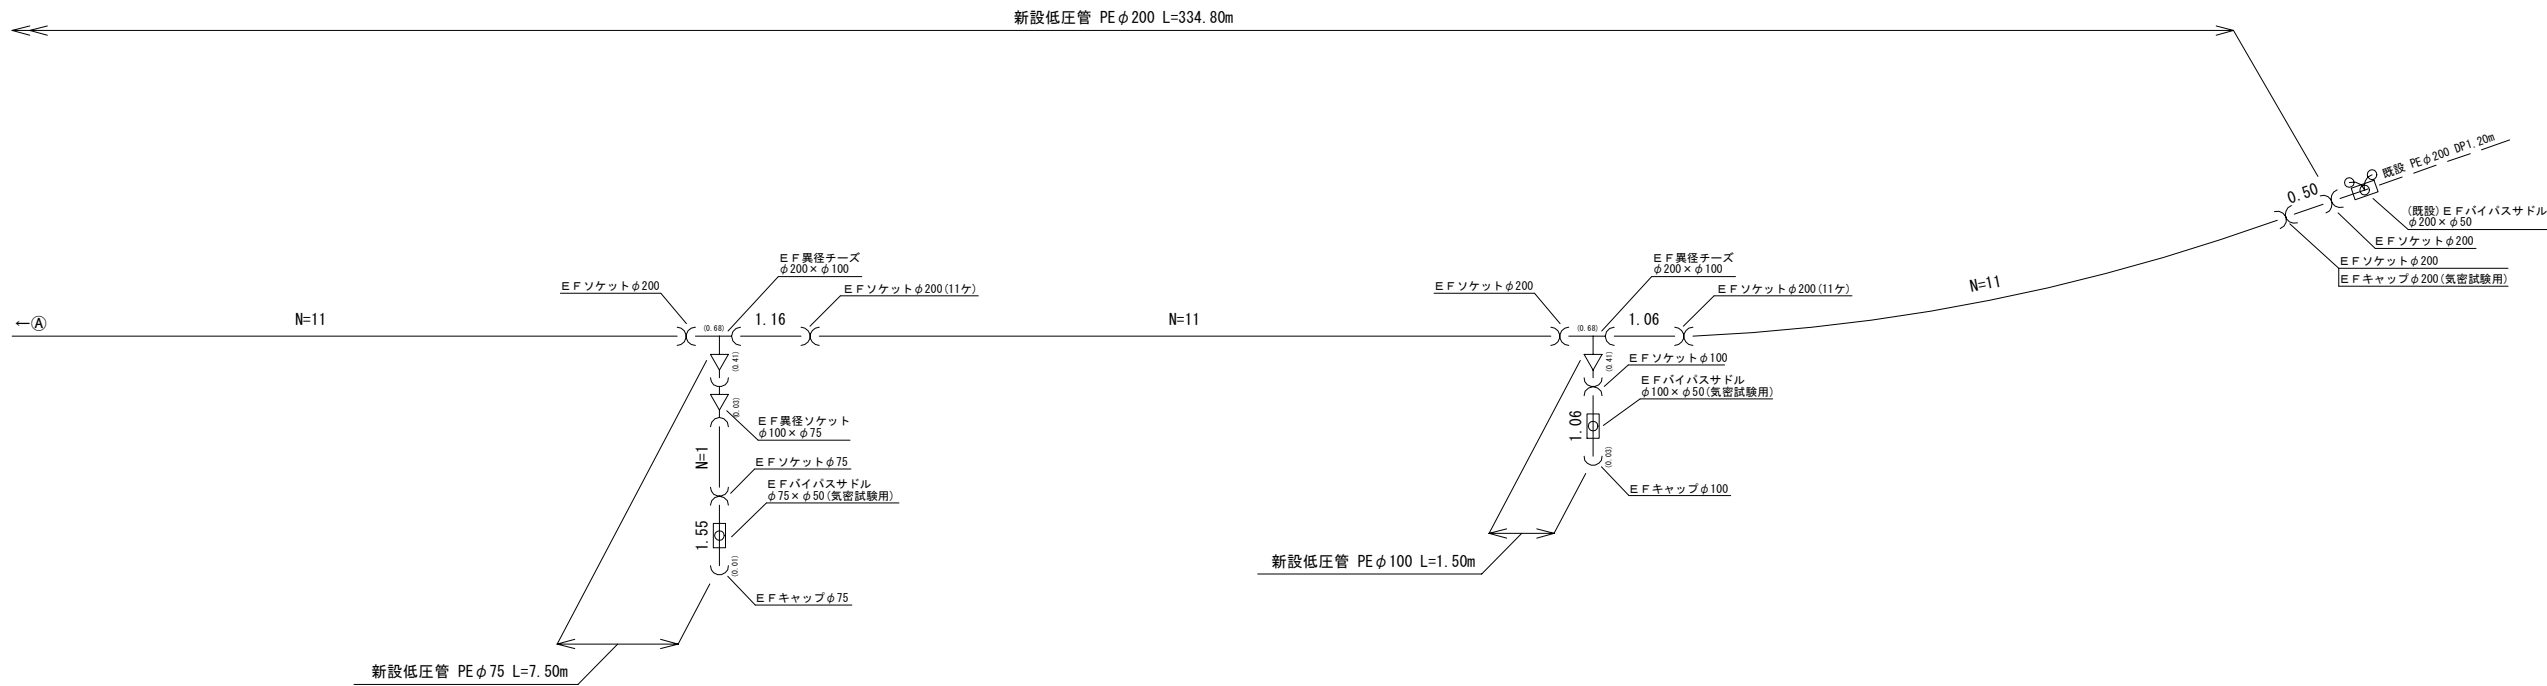

|             |           |             |             |          |             |
|-------------|-----------|-------------|-------------|----------|-------------|
| PE管         | 200       | 59 (321.61) | 管布設工        | PE200    | 334.8       |
| PE管         | 150       | 8 (40.49)   | 管布設工        | PE150    | 42.1        |
| PE管         | 100       | 51 (278.76) | 管布設工        | PE100    | 279.3       |
| PE管         | 75        | 30 (160.11) | 管布設工        | PE75     | 162.2       |
| 埋設シート       |           | 818.4       | 明示シート敷設工    |          | 818.4       |
| ロケータワイヤ     |           | 900.2       | ロケータワイヤ巻付工  |          | 818.4       |
| 明示テープ       | @=20      | 62          | 明示テープ貼付工    | 200      | 334.8       |
|             |           |             | 明示テープ貼付工    | 150      | 42.1        |
| EFソケット      | 200       | 63          | 明示テープ貼付工    | 100      | 279.3       |
| EFソケット      | 150       | 11          | 明示テープ貼付工    | 75       | 162.2       |
| EFソケット      | 100       | 54          |             |          |             |
| EFソケット      | 75        | 31          | ※ リンパ管融着接合工 | 200 (両受) | 63          |
| EF90°エルボ    | 75        | 9           | ※ リンパ管融着接合工 | 150 (両受) | 11          |
| EF45°エルボ    | 75        | 2           | ※ リンパ管融着接合工 | 100 (両受) | 55          |
| EF異径チーズ     | 100 × 75  | 1           | ※ リンパ管融着接合工 | 75 (両受)  | 42          |
|             |           |             |             |          |             |
| EFキャップ      | 200       | 2           | ※ リンパ管融着接合工 | 200 (片受) | 16          |
| EFキャップ      | 150       | 2           | ※ リンパ管融着接合工 | 150 (片受) | 3           |
| EFキャップ      | 100       | 3           | ※ リンパ管融着接合工 | 100 (片受) | 4           |
| EFキャップ      | 75        | 5           | ※ リンパ管融着接合工 | 75 (片受)  | 6           |
| EF異径チーズ     | 200 × 150 | 2           |             |          |             |
| EF異径チーズ     | 200 × 100 | 2           | EFサドル取出し工   | 50       | 9           |
| EF異径チーズ     | 150 × 75  | 1           |             |          |             |
| EF異径ソケット    | 100 × 75  | 1           | ※ リンパ管切断工   | 200      | 9 (新8+連1)   |
| EF11.25°エルボ | 200       | 10          | ※ リンパ管切断工   | 150      | 5 (新4+連1)   |
|             |           |             | ※ リンパ管切断工   | 100      | 6 (新4+連2)   |
| EFハーフスライド   | 200 × 50  | 1           | ※ リンパ管切断工   | 75       | 18 (新16+連2) |
| EFハーフスライド   | 150 × 50  | 2           |             |          |             |
| EFハーフスライド   | 100 × 50  | 2           |             |          |             |
| EFハーフスライド   | 75 × 50   | 4           |             |          |             |
|             |           |             |             |          |             |