

着工 令和4年〇月〇日 工事名 市道J321号線配水管布設替工事
竣工 令和4年〇月〇日 住所 入間市 〇〇〇三丁目 地内


竣工図

路線名 市道J321号線 幅員 4.00~5.00 m
道 号線 幅員 m

※竣工図は、竣工図作成要領に基づき作成すること。

工事箇所図

※工事箇所図は、住宅地図等のわかりやすいものを使用する。

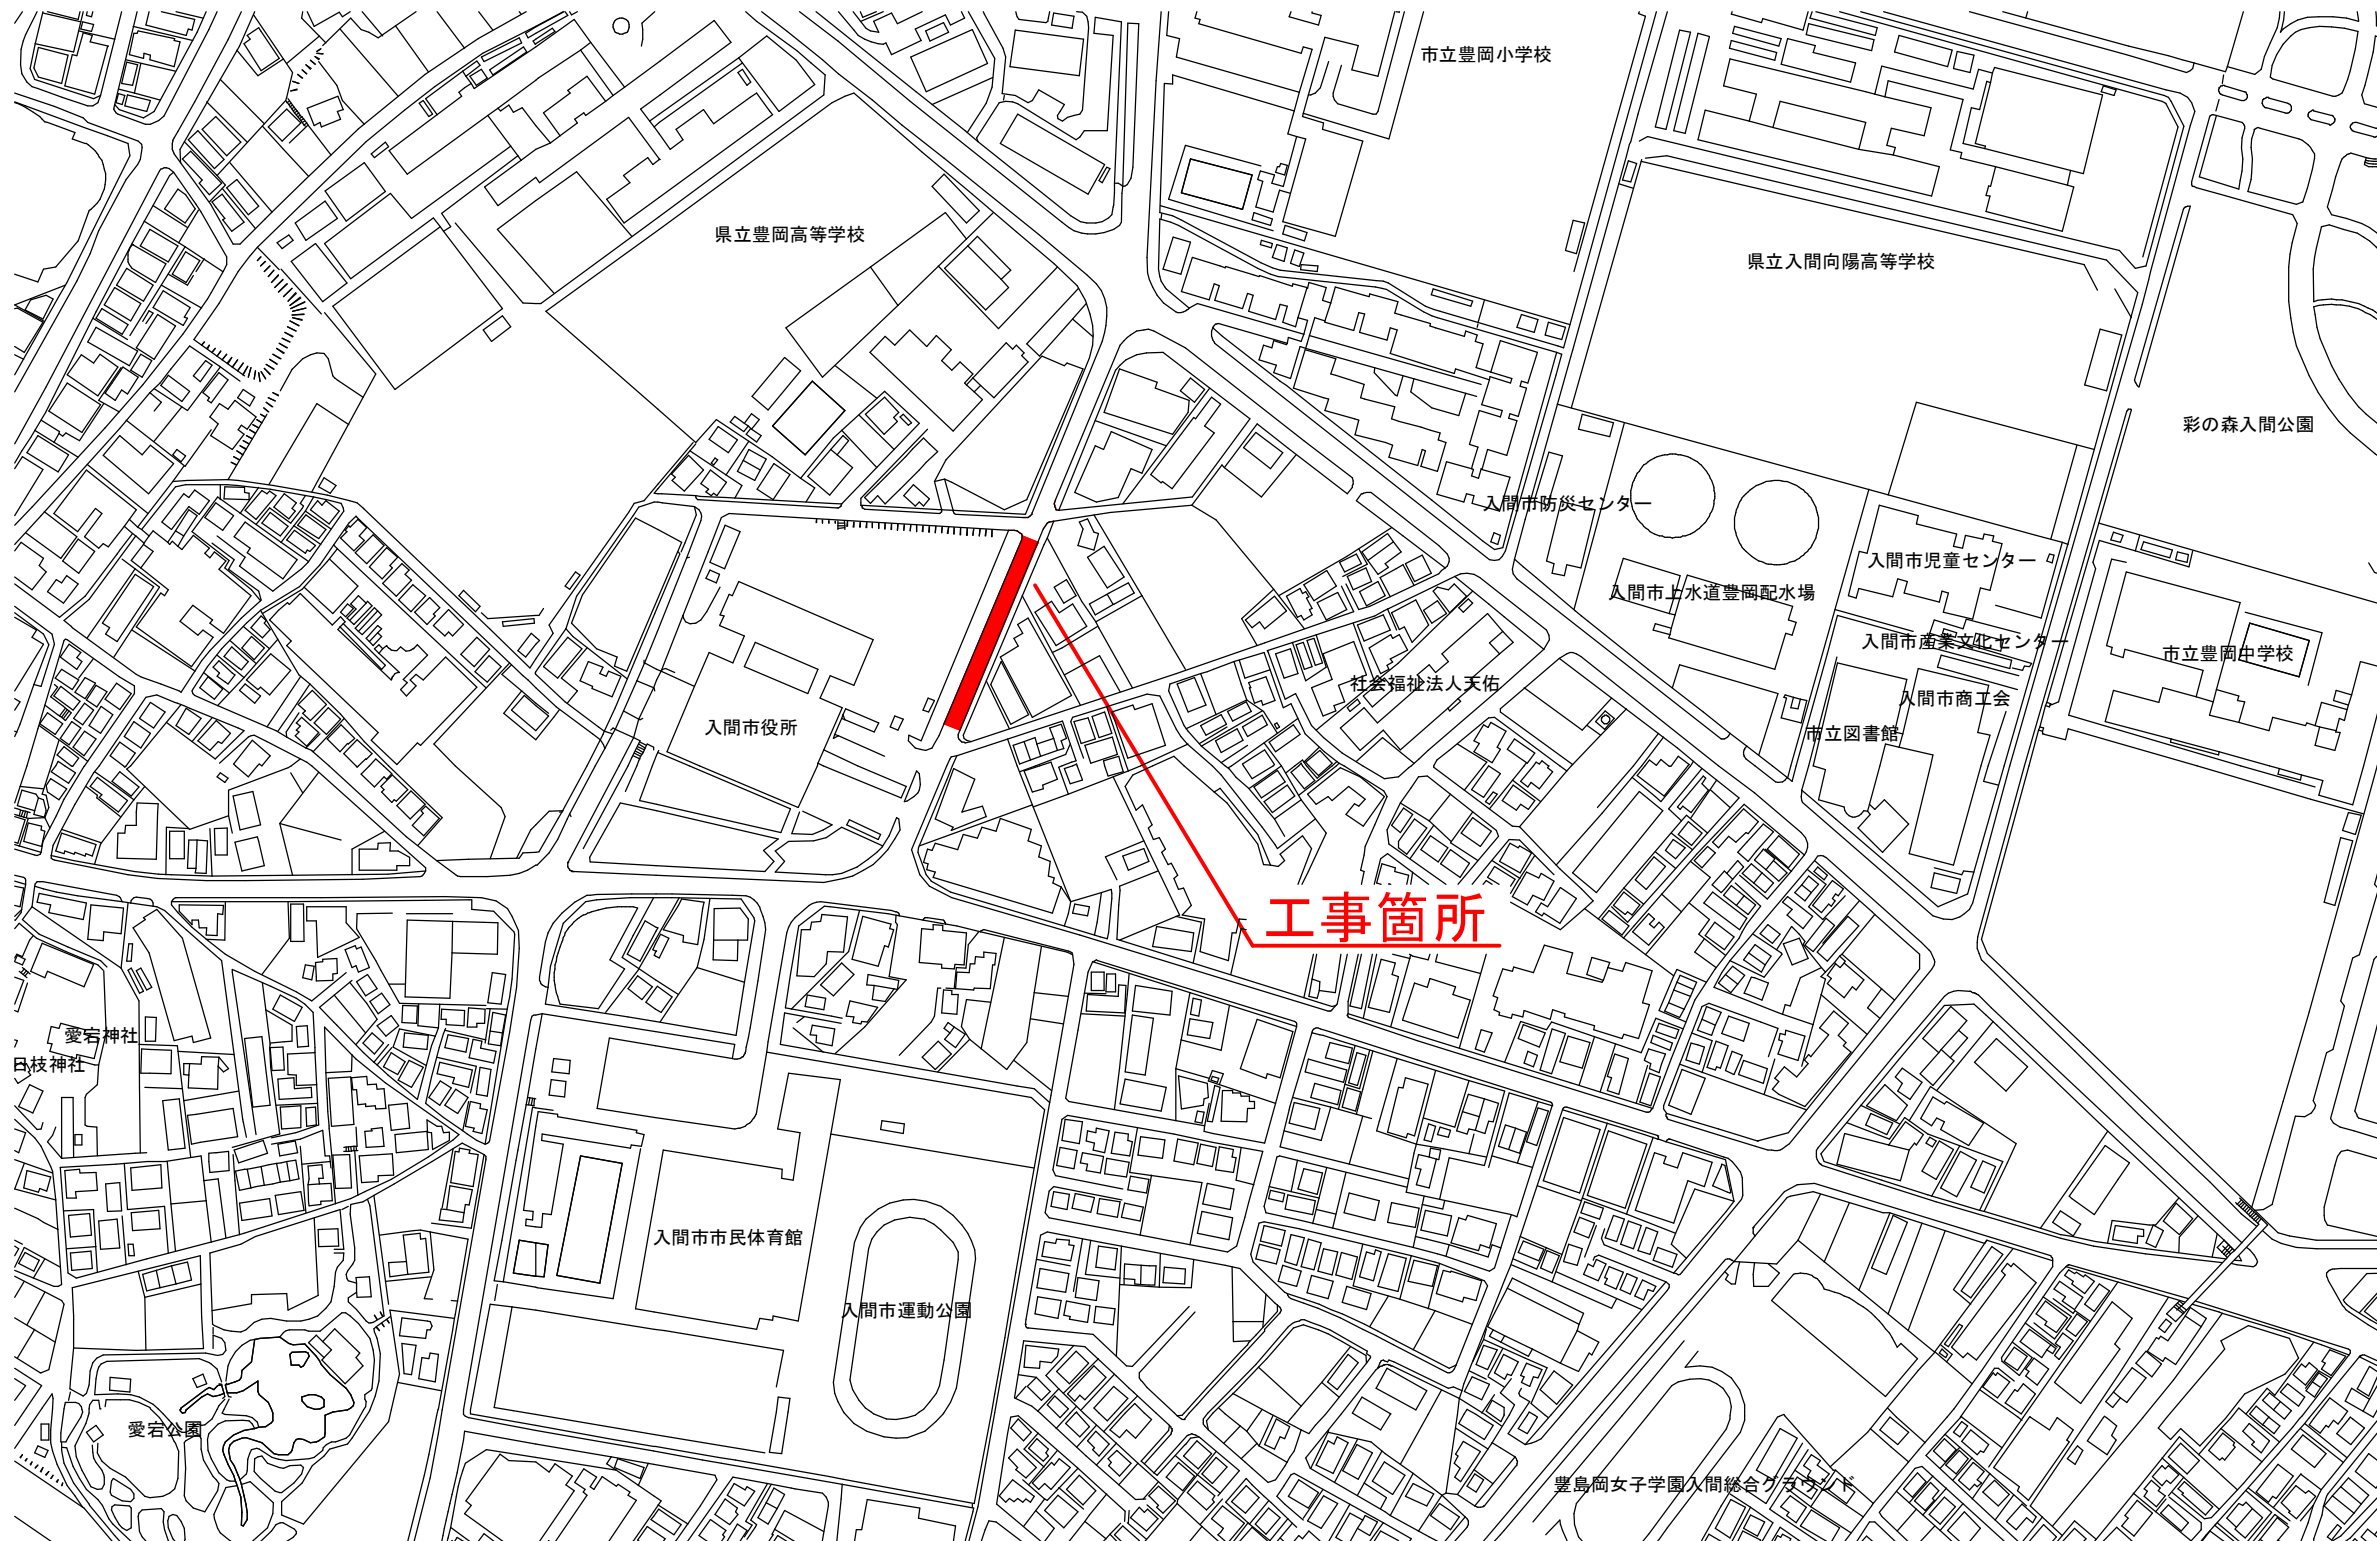

工事箇所

請負業者名

株式会社 〇〇〇〇

現場代理人 〇〇〇〇

※各部、印不要。

竣工番号

頁 10-2

着工 令和 4 年 〇 月 〇 日 工事名 市道 J 3 2 1 号線配水管布設替工事

竣工 令和 4 年 〇 月 〇 日 住 所 入間市 〇〇〇三丁目 地内

竣 工 図

水道施設課長

路線名 市 道 J 3 2 1 号線 幅員 4.00~5.00 m

道 号線 幅員 m

給水・維持
管理 担当
リーダー

施 設
整備担当
リーダー

※決裁欄は、この様式の配置を原則とする。

担 当

担 当

工事内訳

※実延長を明記。小数点以下は 1 位まで明記し、
2 位以下は切り捨てる。

名 称	口 径	実 施 数 量	材料メーカー名
D I P - N S E	φ 75	92.1m	株式会社 〇〇
ソフトシール弁	φ 75	4基	株式会社 〇〇
地下式単口消火栓（S U S）排気弁付	φ 75	1基	株式会社 〇〇
不断水割込バルブ	φ 75	1基	株式会社 〇〇

※不断水割込バルブを設置した場合は明記する。
また、不断水割込 T 字管を本設として設置した場合は、
表記すること。

監督員

請 負 業 者 名

株式会社 〇〇〇〇

現場代理人 〇〇〇〇

R4年度版

着工 令和4年〇月〇日 工事名 市道J321号線配水管布設替工事

竣工 令和4年〇月〇日 住所 入間市〇〇〇三丁目 地内

竣工図

路線名 市道J321号線 幅員 4.00~5.00 m
道 号線 幅員 m

平面図

S=1:500

※平面図は原則として縮尺1/500とする

※施工延長の単位は、mとし、小数点以下は2位まで
明記し3位以下は切り捨てる。

※平面図における延長の区切り方は、
起点・終点・異形管（仕切弁・T字管・消火栓を含む）とする。

※距離は実延長とし、
（ ）内は水平延長とする

※既設の配水管、給水管、消火栓、弁類等
は（ ）で表記すること。

※閉栓状況、本管水圧を記入すること。

※路線名を表記する。

※各戸には、氏名、水栓番号、口径、管種及び止水栓の
略称（乙止S・V）を記入すること。但し、既設管及び
メーター口径φ13m/mについてはφ20×φ13と表記する。

※異形管（仕切弁・T字管・消火栓含む）箇所は
点線で囲み、アルファベットで管理すること。

※不断水施工箇所や起伏箇所がある際は位置を表記し
記号については以下を参照のこと。
割込バルブ：① 割込T字管：◎ 起伏部：●
※不断水割込バルブ以外の不断水工法については
DCV工法：DCV 凍結工法：凍結 など□に
工法名を記入する。

請負業者名

株式会社

〇〇〇〇

現場代理人

〇〇〇〇


着工 令和 4 年 〇 月 〇 日 工事名 市道 J 3 2 1 号線配水管布設替工事

竣工 令和 4 年 〇 月 〇 日 住 所 入間市 〇〇〇三丁目 地内

竣 工 図

路線名 市 道 J 3 2 1 号線 幅員 4.00~5.00 m
道 号線 幅員 m

本設布設延長図 S=Free

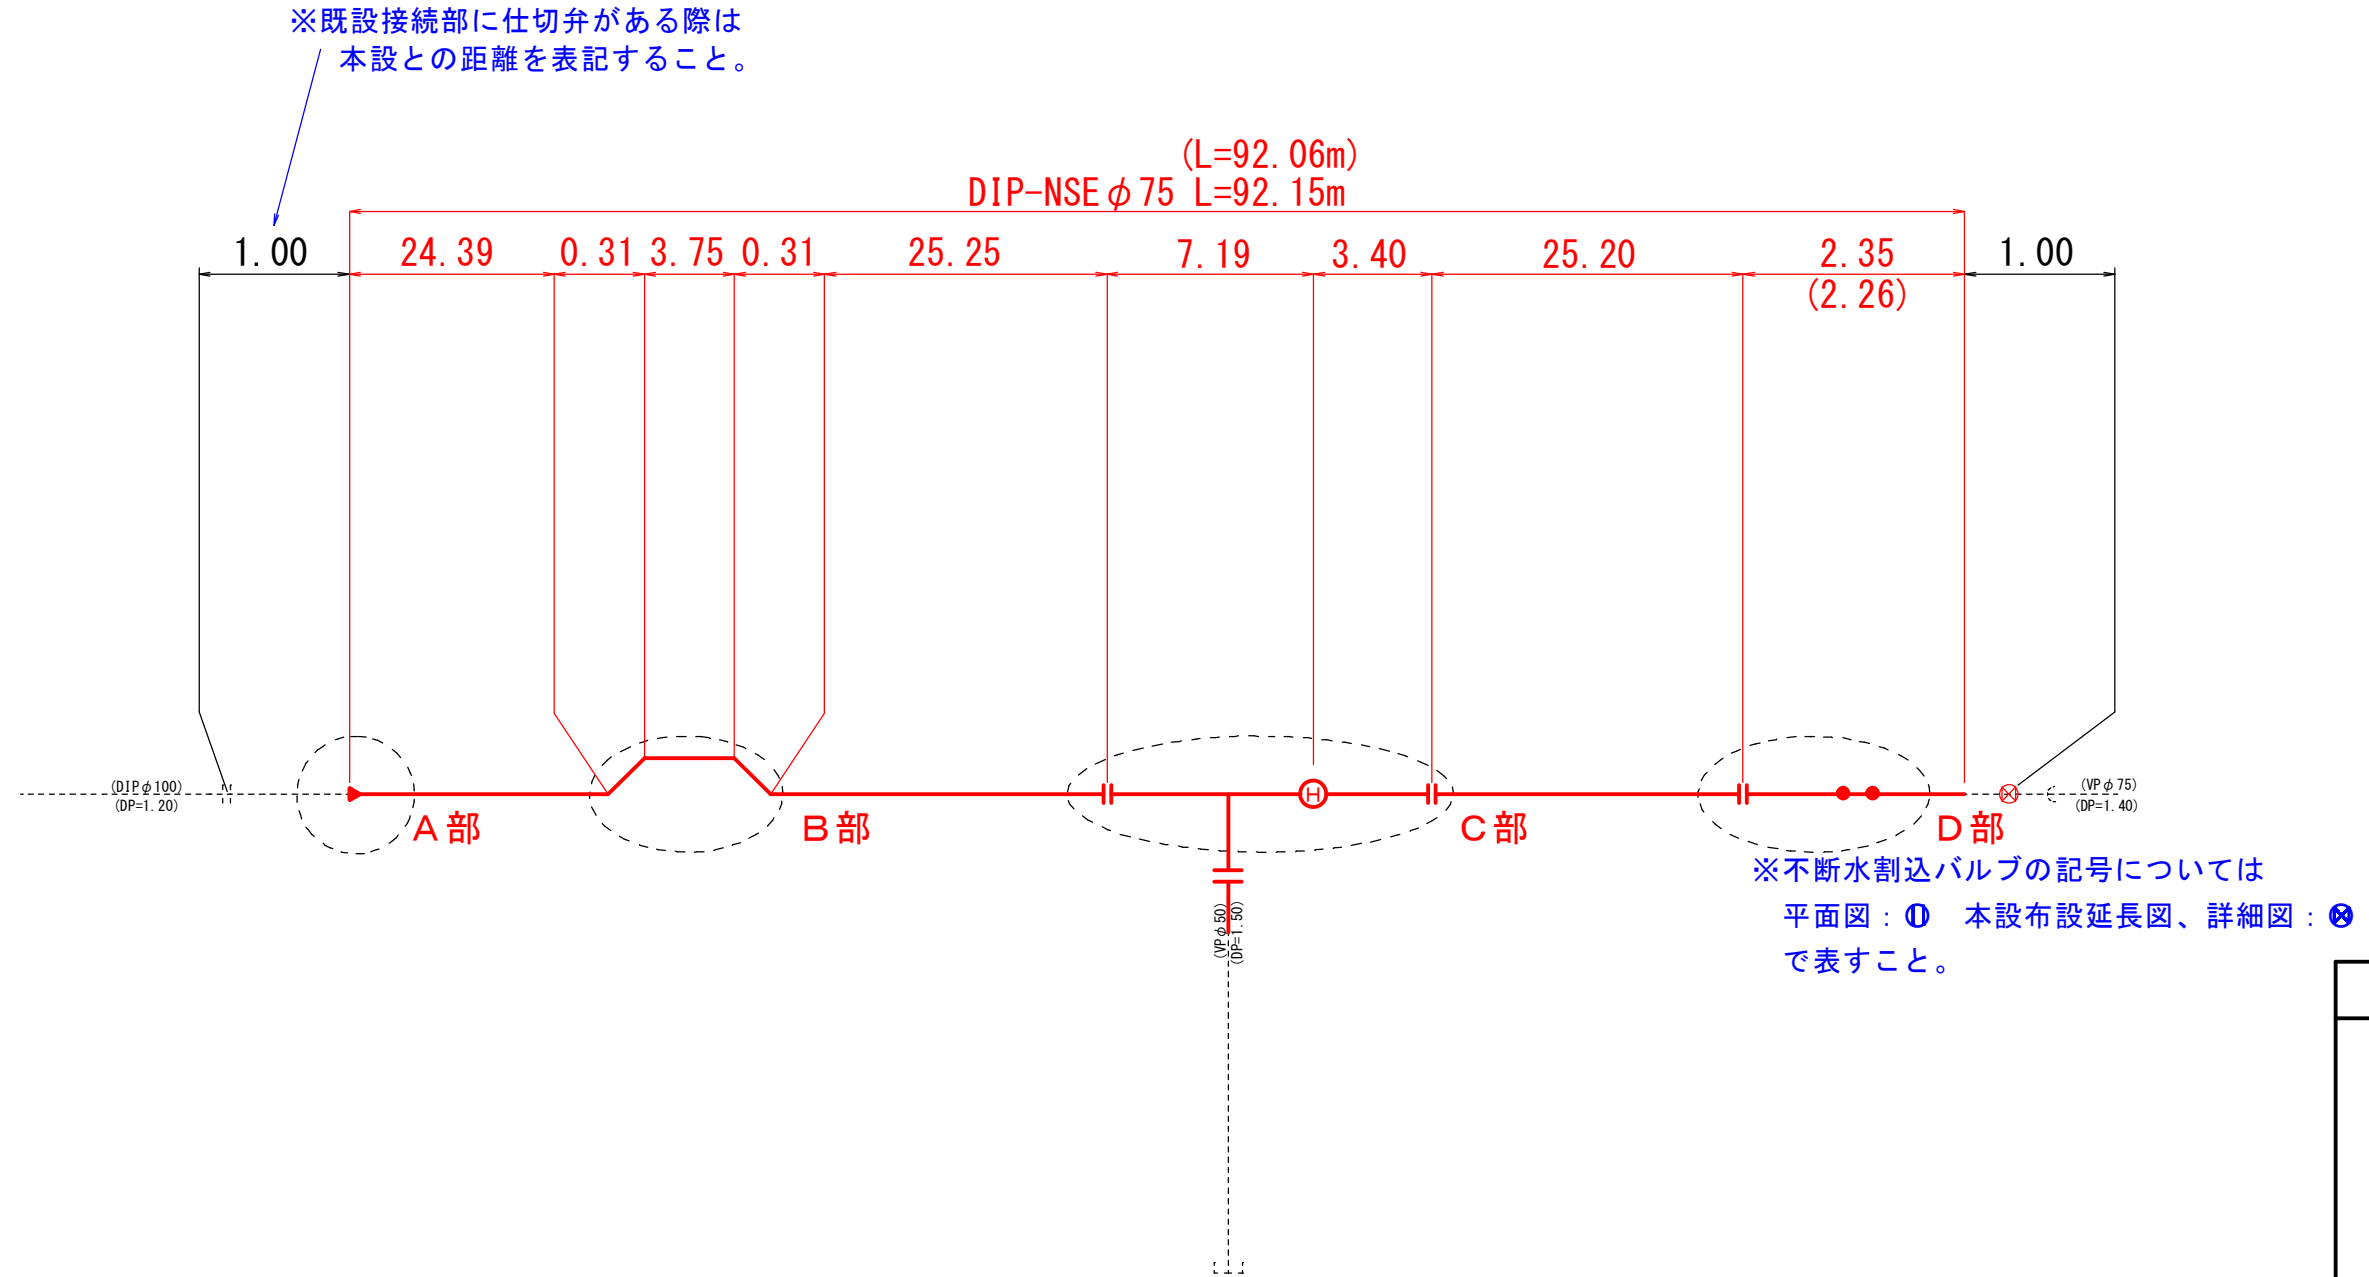

請 負 業 者 名

株式会社 〇〇〇〇
現場代理人 〇〇〇〇


着工 令和4年〇月〇日 工事名 市道J321号線配水管布設替工事

竣工 令和4年〇月〇日 住所 入間市〇〇〇三丁目 地内

竣工図

路線名 市道J321号線 幅員 4.00~5.00 m
道 号線 幅員 m

詳細図 S=Free (1/2)

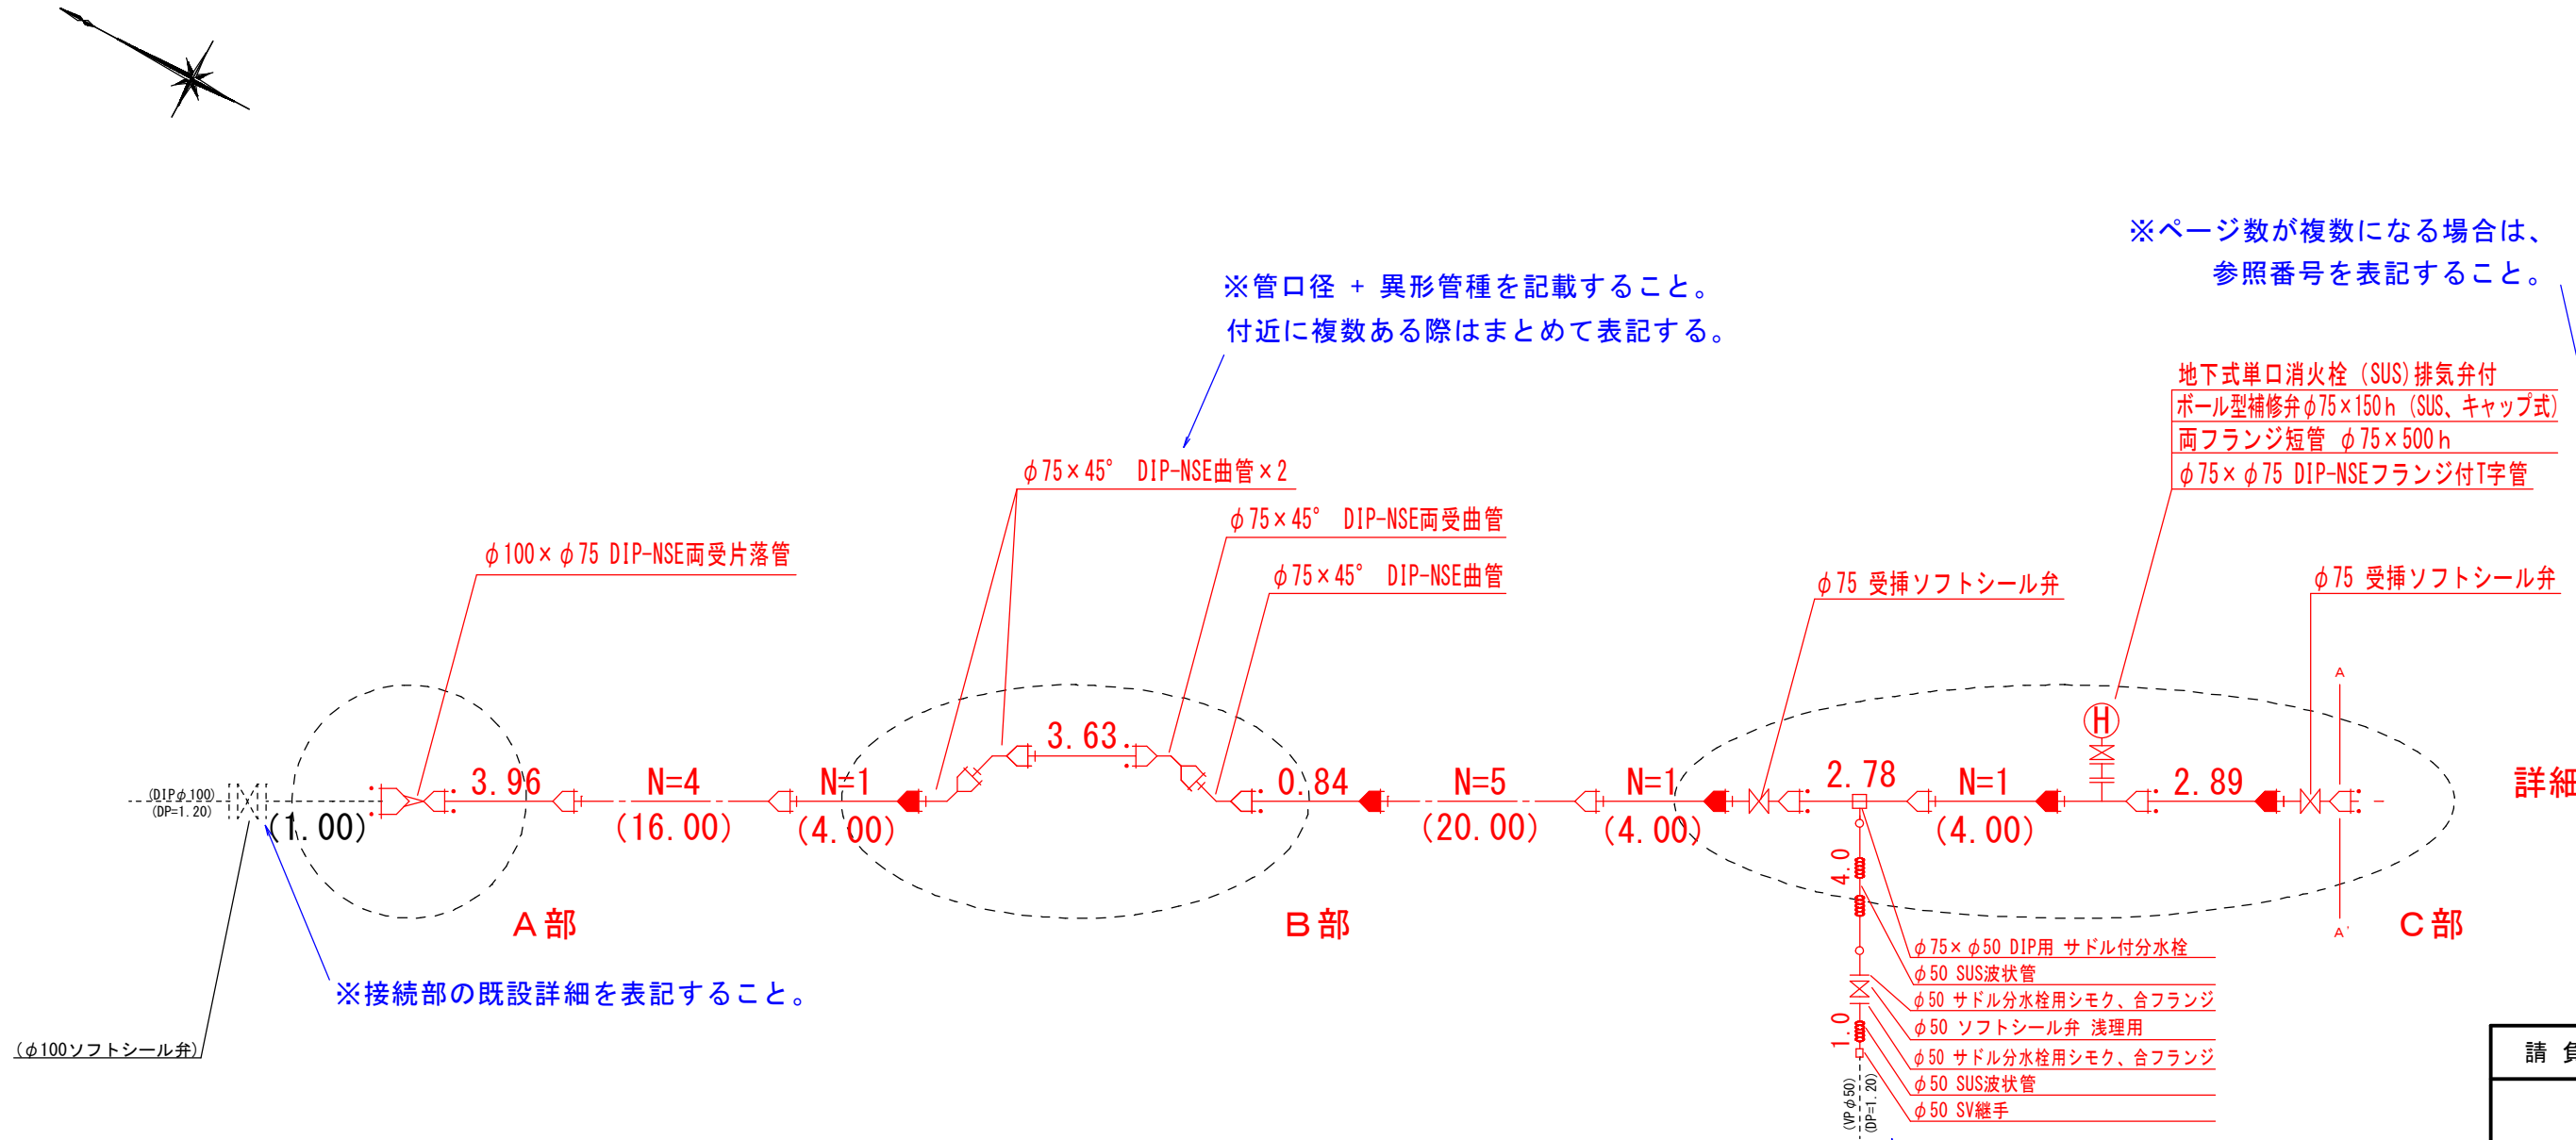※ページ数が複数になる場合は、
参照番号を表記すること。※管口径 + 異形管種を記載すること。
付近に複数ある際はまとめて表記する。地下式単口消火栓 (SUS) 排気弁付
ボール型補修弁φ75×150h (SUS、キャップ式)
両フランジ短管 φ75×500h
φ75×φ75 DIP-NSEフランジ付T字管

詳細図 2/2

請負業者名

株式会社

〇〇〇〇




現場代理人

〇〇〇〇

着工 令和 4 年 〇 月 〇 日 工事名 市道 J 3 2 1 号線配水管布設替工事

竣工 令和 4 年 〇 月 〇 日 住 所 入間市 〇〇〇三丁目 地内

竣 工 図

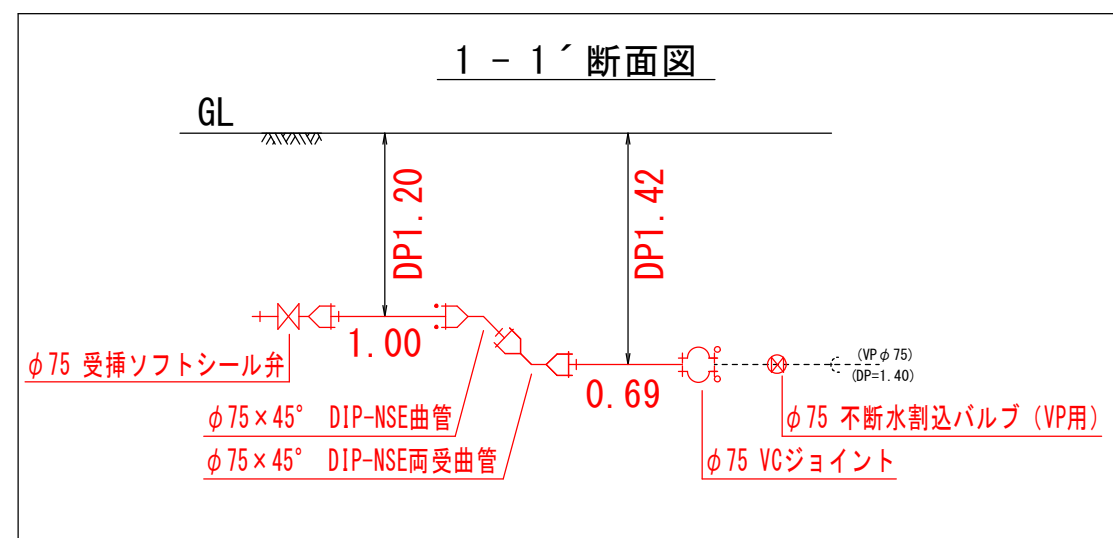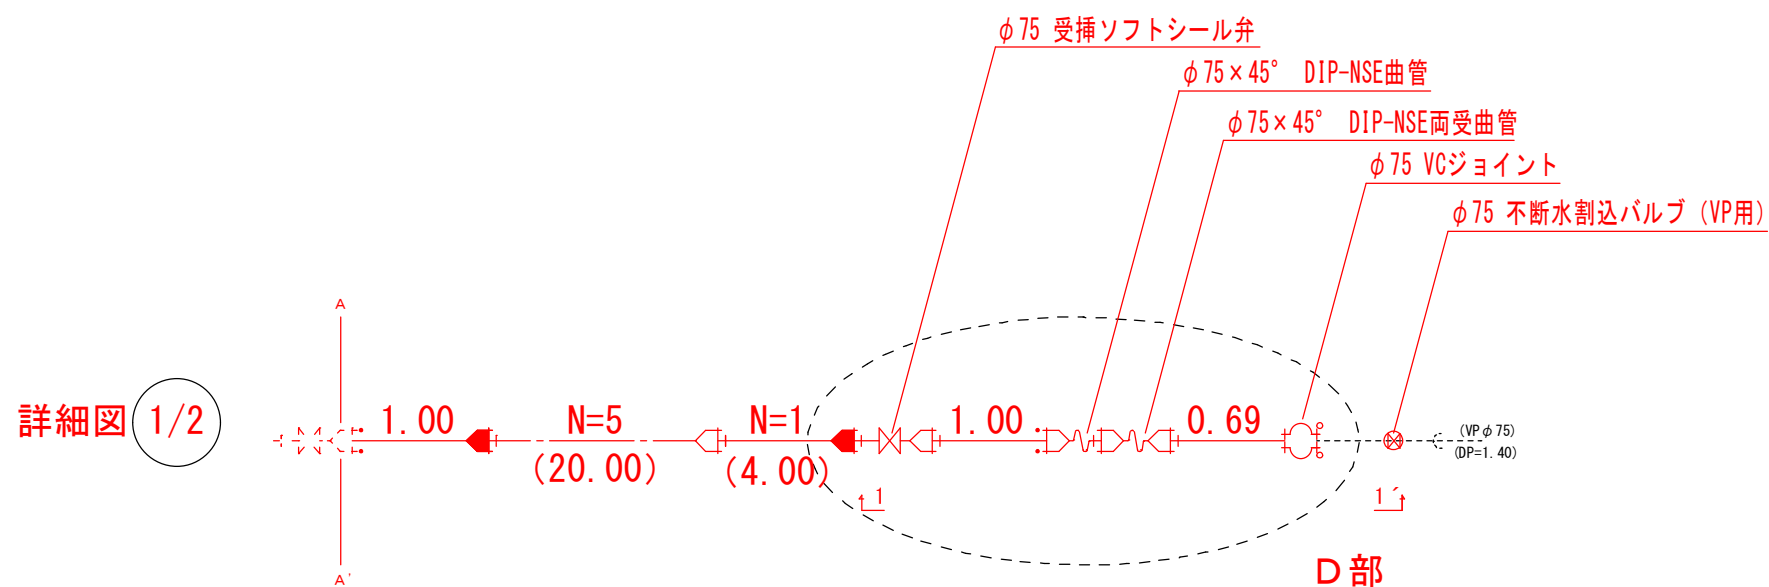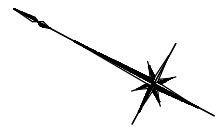路線名 市 道 J 3 2 1 号線 幅員 4.00~5.00 m
道 号線 幅員 m詳細図 S=Free (2/2)

※曲管にて起伏している箇所は
断面図にて、DPがわかるよう表記すること。

請 負 業 者 名

株式会社
〇〇〇〇
現場代理人
〇〇〇〇

着工 令和 4 年 〇 月 〇 日 工事名 市道 J 3 2 1 号線配水管布設替工事


竣工 令和 4 年 〇 月 〇 日 住 所 入間市 〇〇〇三丁目 地内

竣 工 図

路線名 市 道 J 3 2 1 号線 幅員 4.00~5.00 m

道 号線 幅員 m

本管オフセット図 S=Free (1/2)

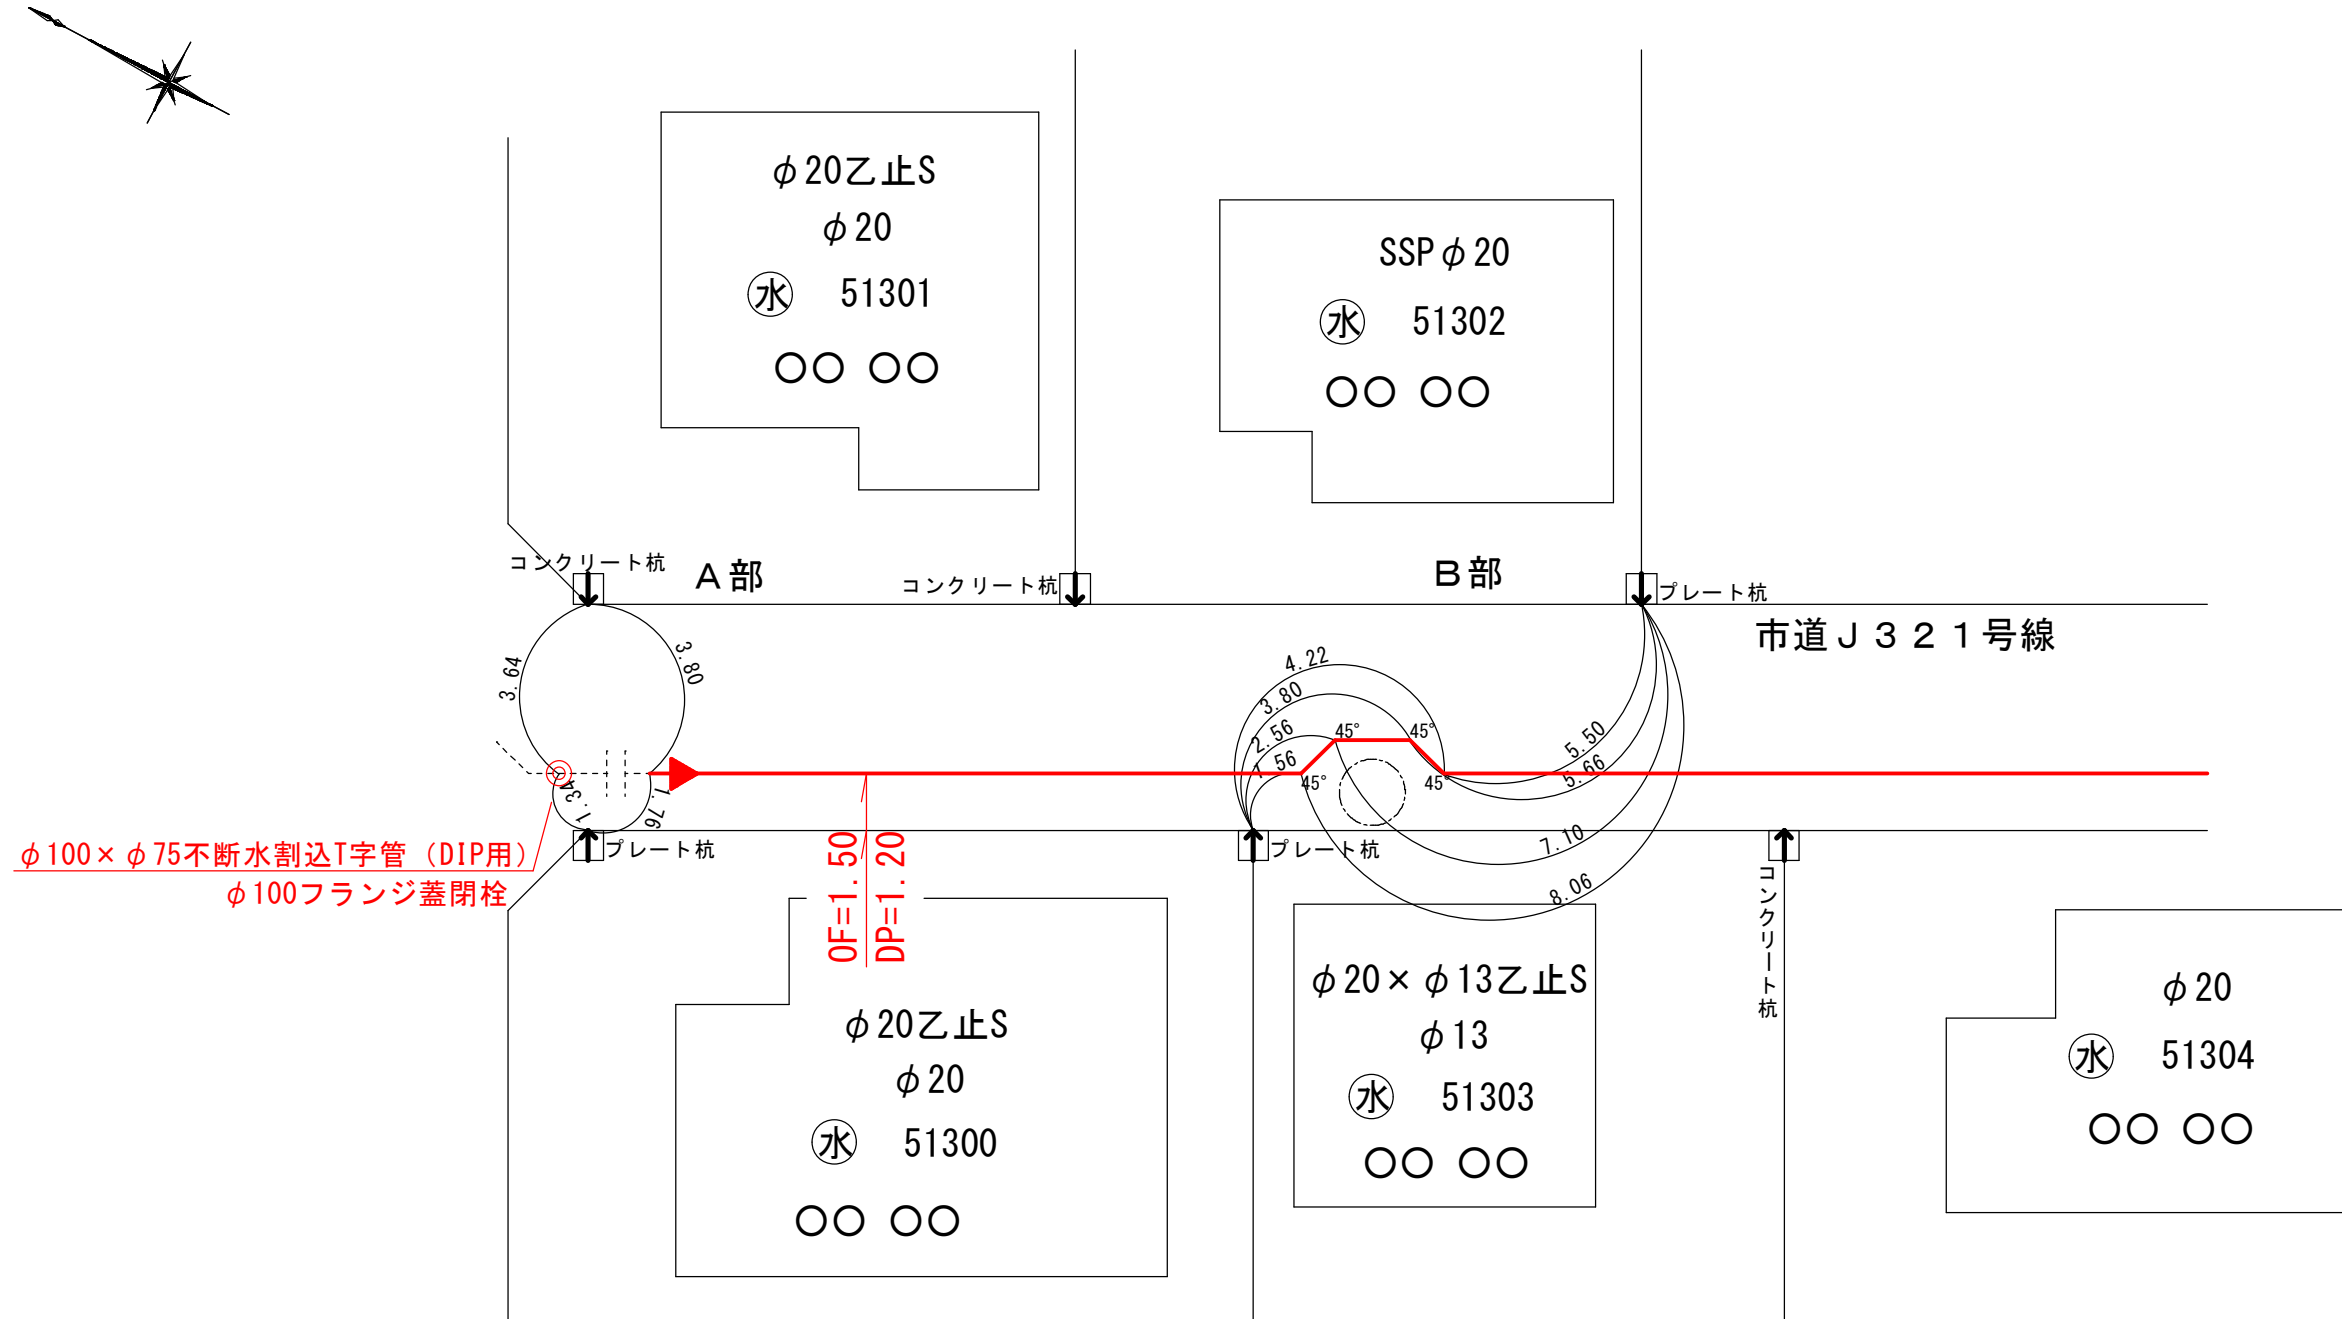

請 負 業 者 名

株式会社 〇〇〇〇
現場代理人 〇〇〇〇



着工 令和4年〇月〇日 工事名 市道J321号線配水管布設替工事

竣工 令和4年〇月〇日 住所 入間市〇〇〇三丁目 地内

竣工図

路線名 市道J321号線 幅員 4.00~5.00 m
道 号線 幅員 m

本管オフセット図 S=Free (2/2)

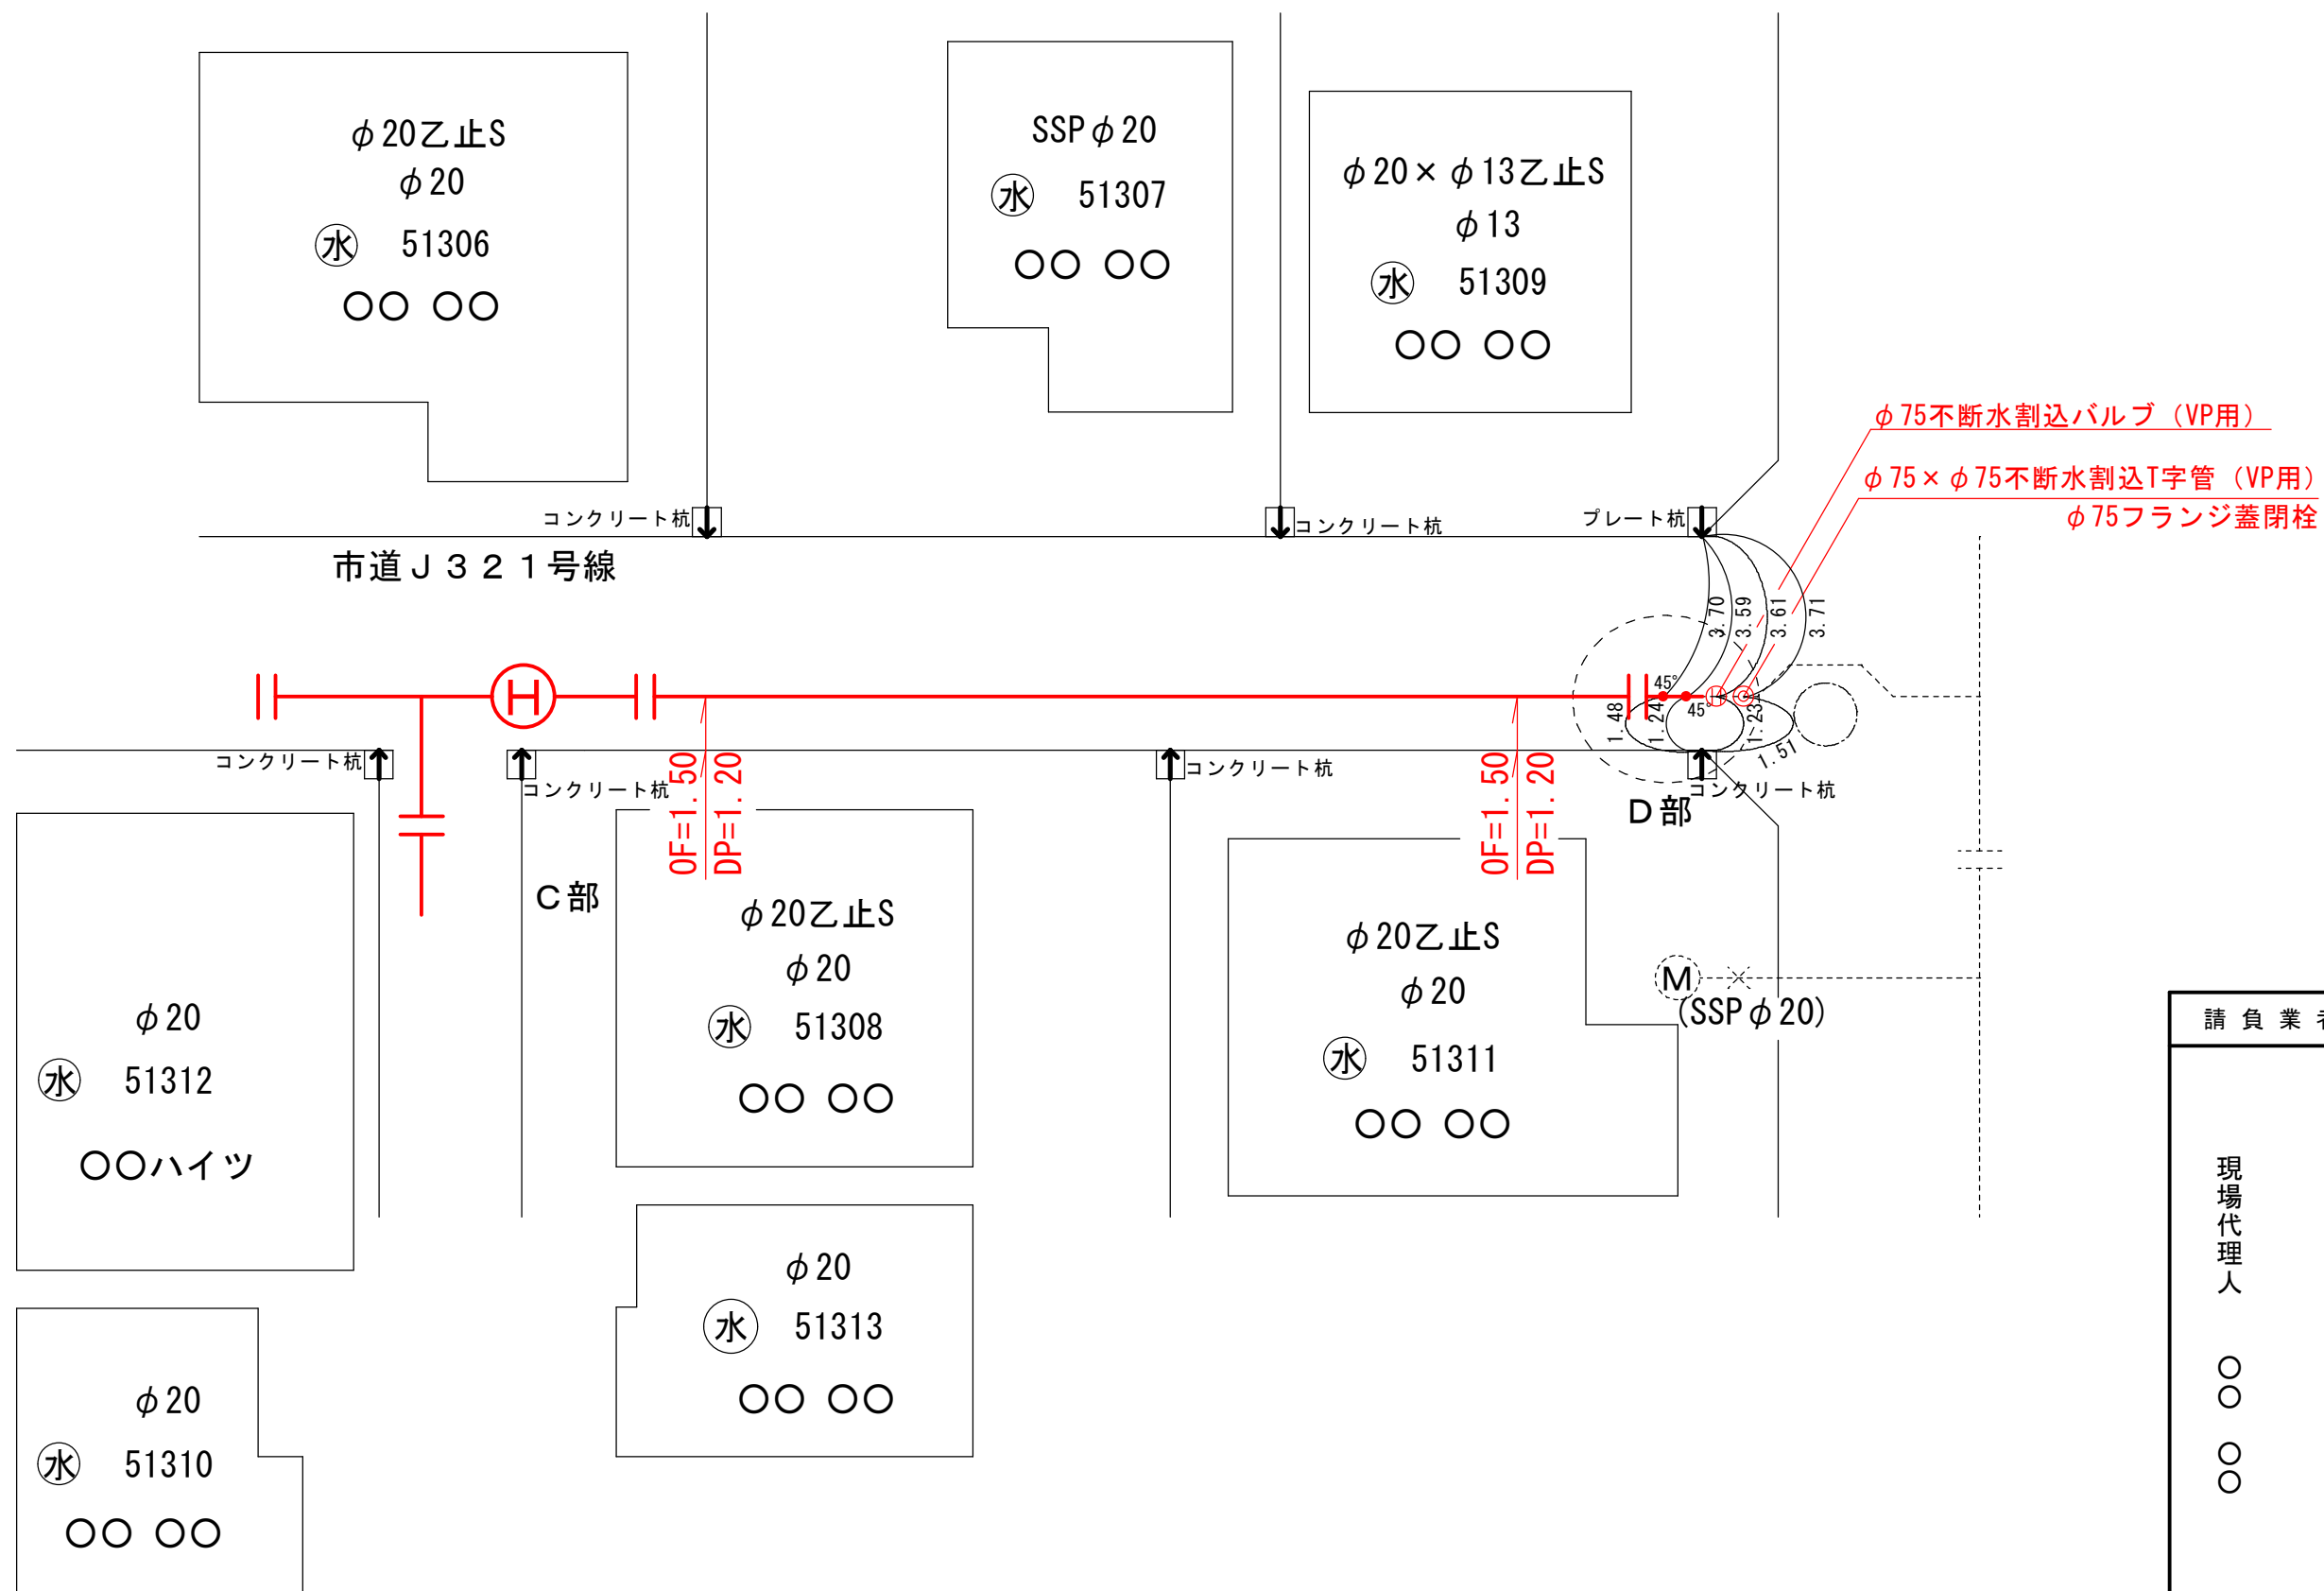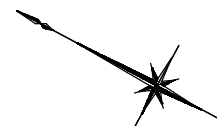

請負業者名

株式会社
〇〇〇〇
現場代理人
〇〇〇〇


着工 令和 4 年 〇 月 〇 日 工事名 市道 J 3 2 1 号線配水管布設替工事

竣工 令和 4 年 ○ 月 ○ 日 住 所 入間市 ○○○三丁目 地内

竣工図

路線名	市道	J 3 2 1	号線	幅員	4.00~5.00	m
	道		号線	幅員		m

給水オフセット図 S=Free (1/2)

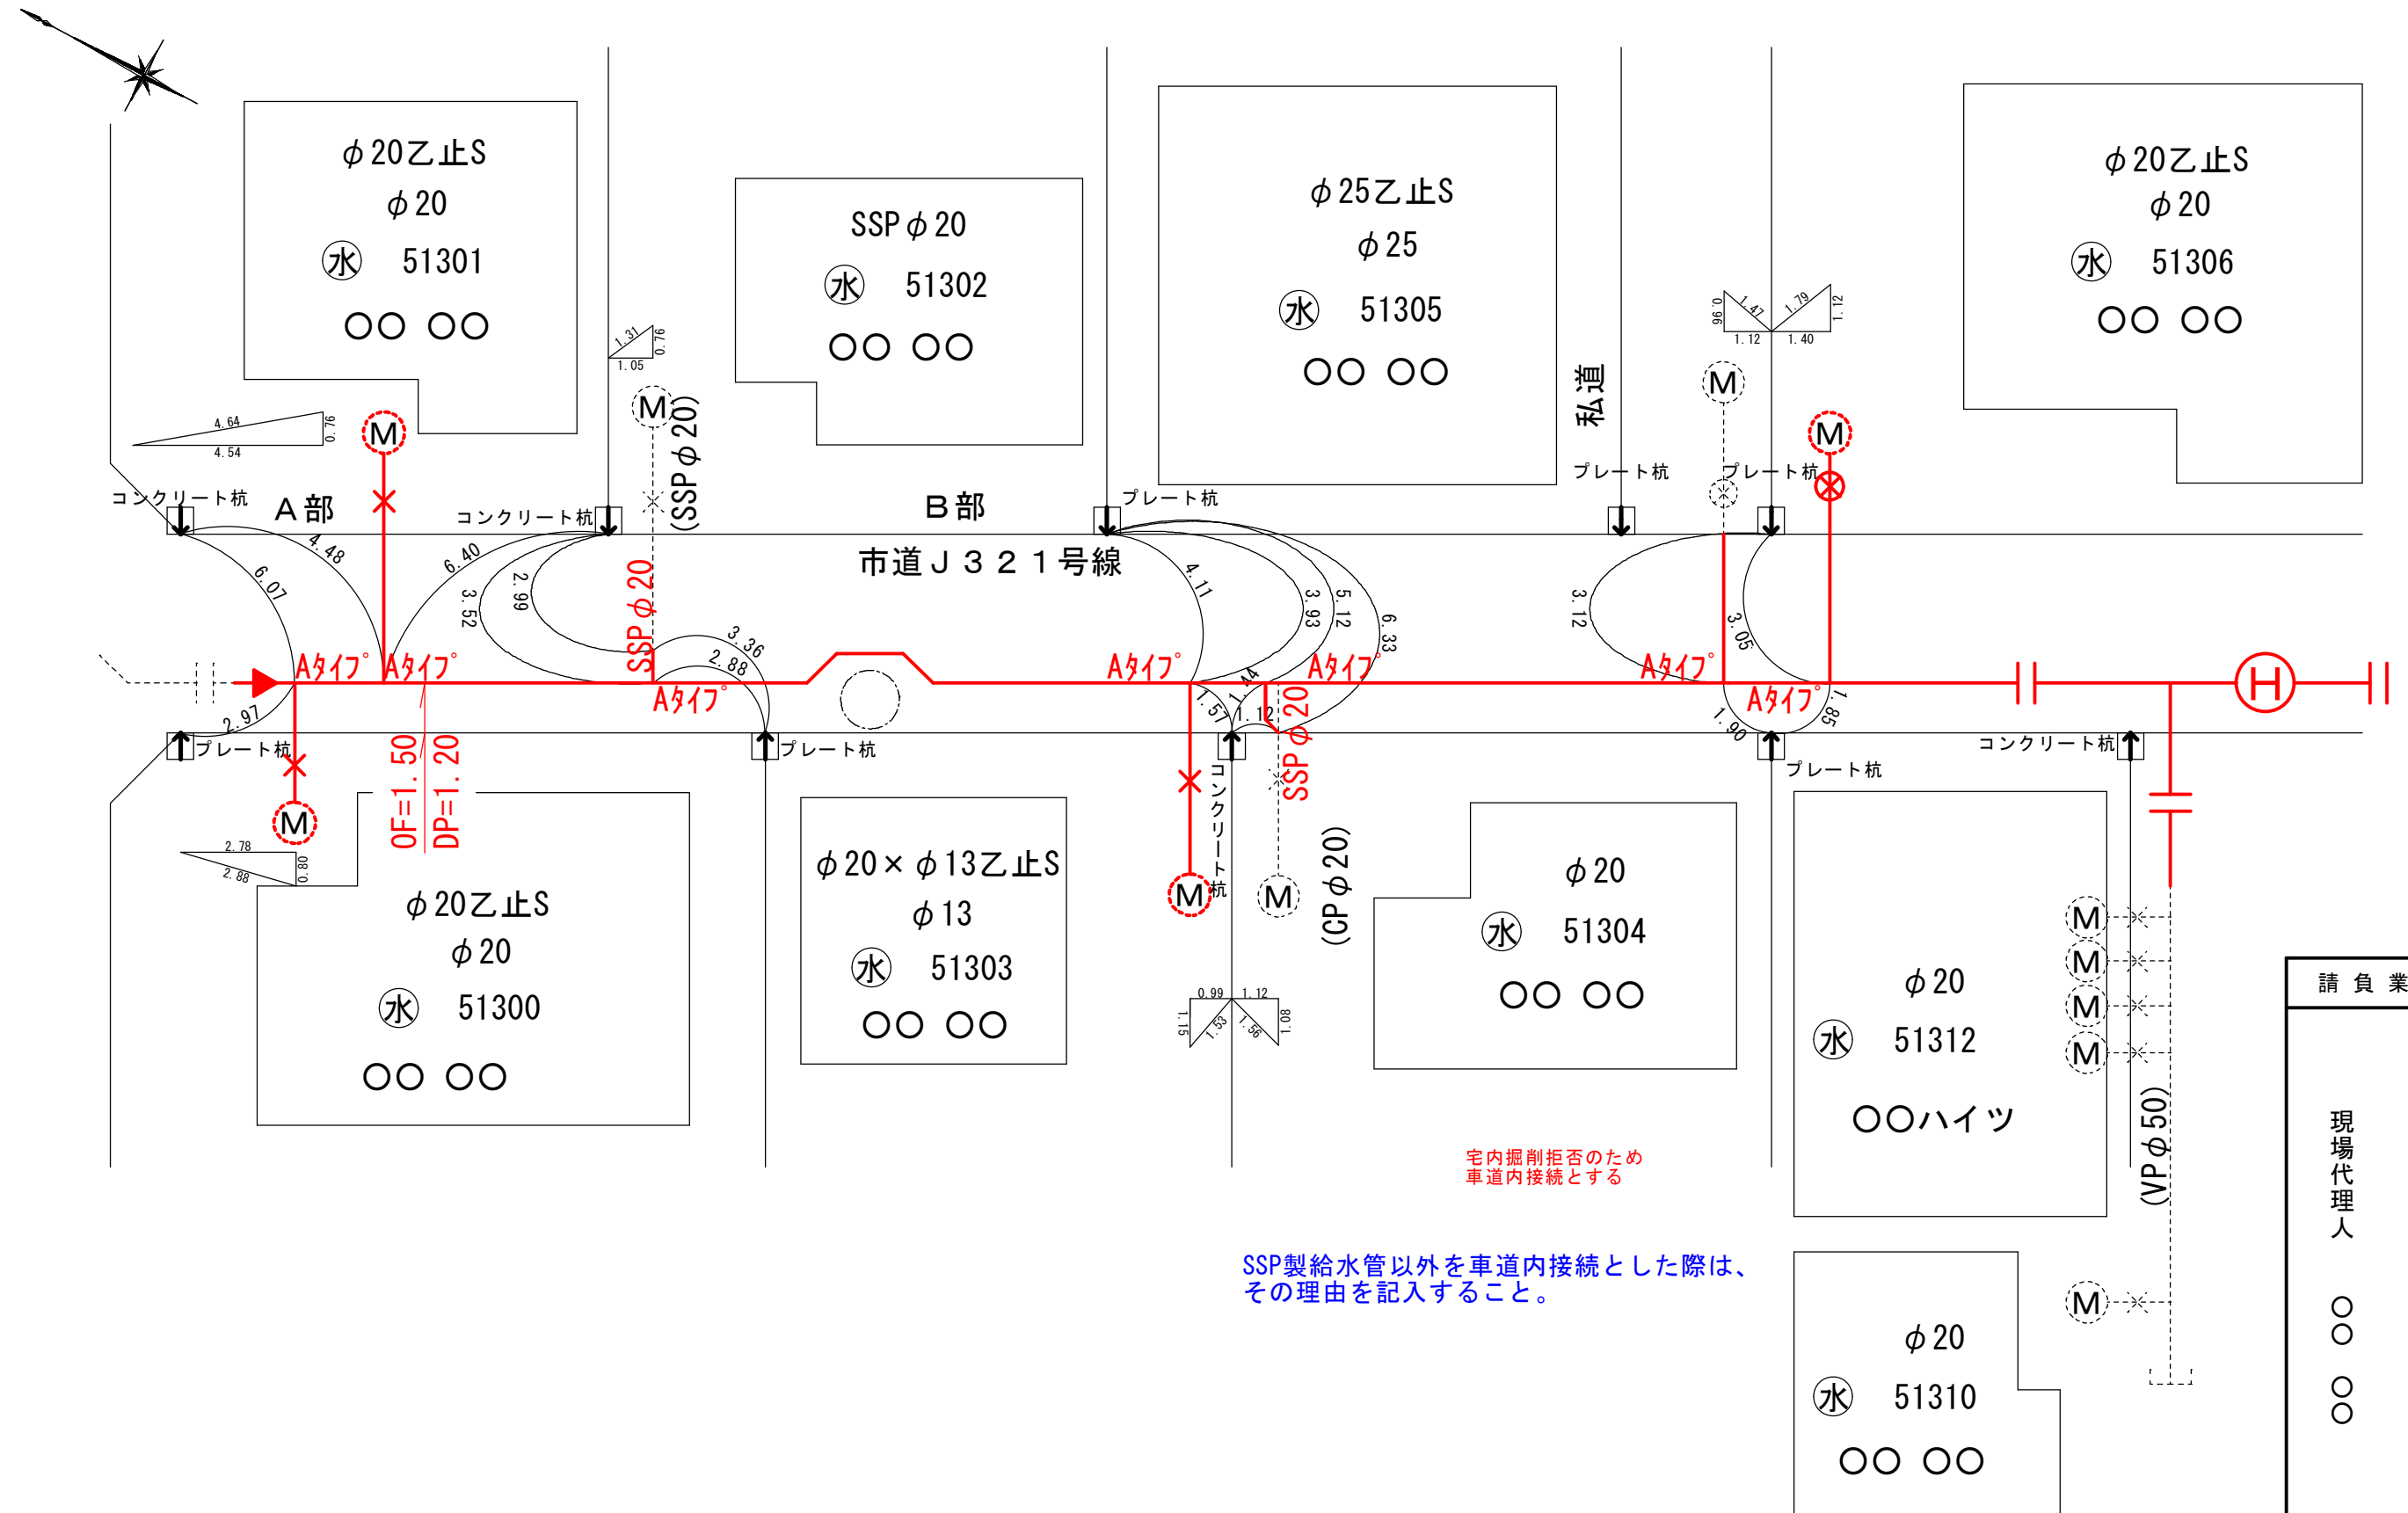



着工 令和4年〇月〇日 工事名 市道J321号線配水管布設替工事

竣工 令和4年〇月〇日 住所 入間市〇〇〇三丁目 地内

竣工図

路線名 市道J321号線 幅員 4.00~5.00 m
道 号線 幅員 m

給水オフセット図 S=Free (2/2)

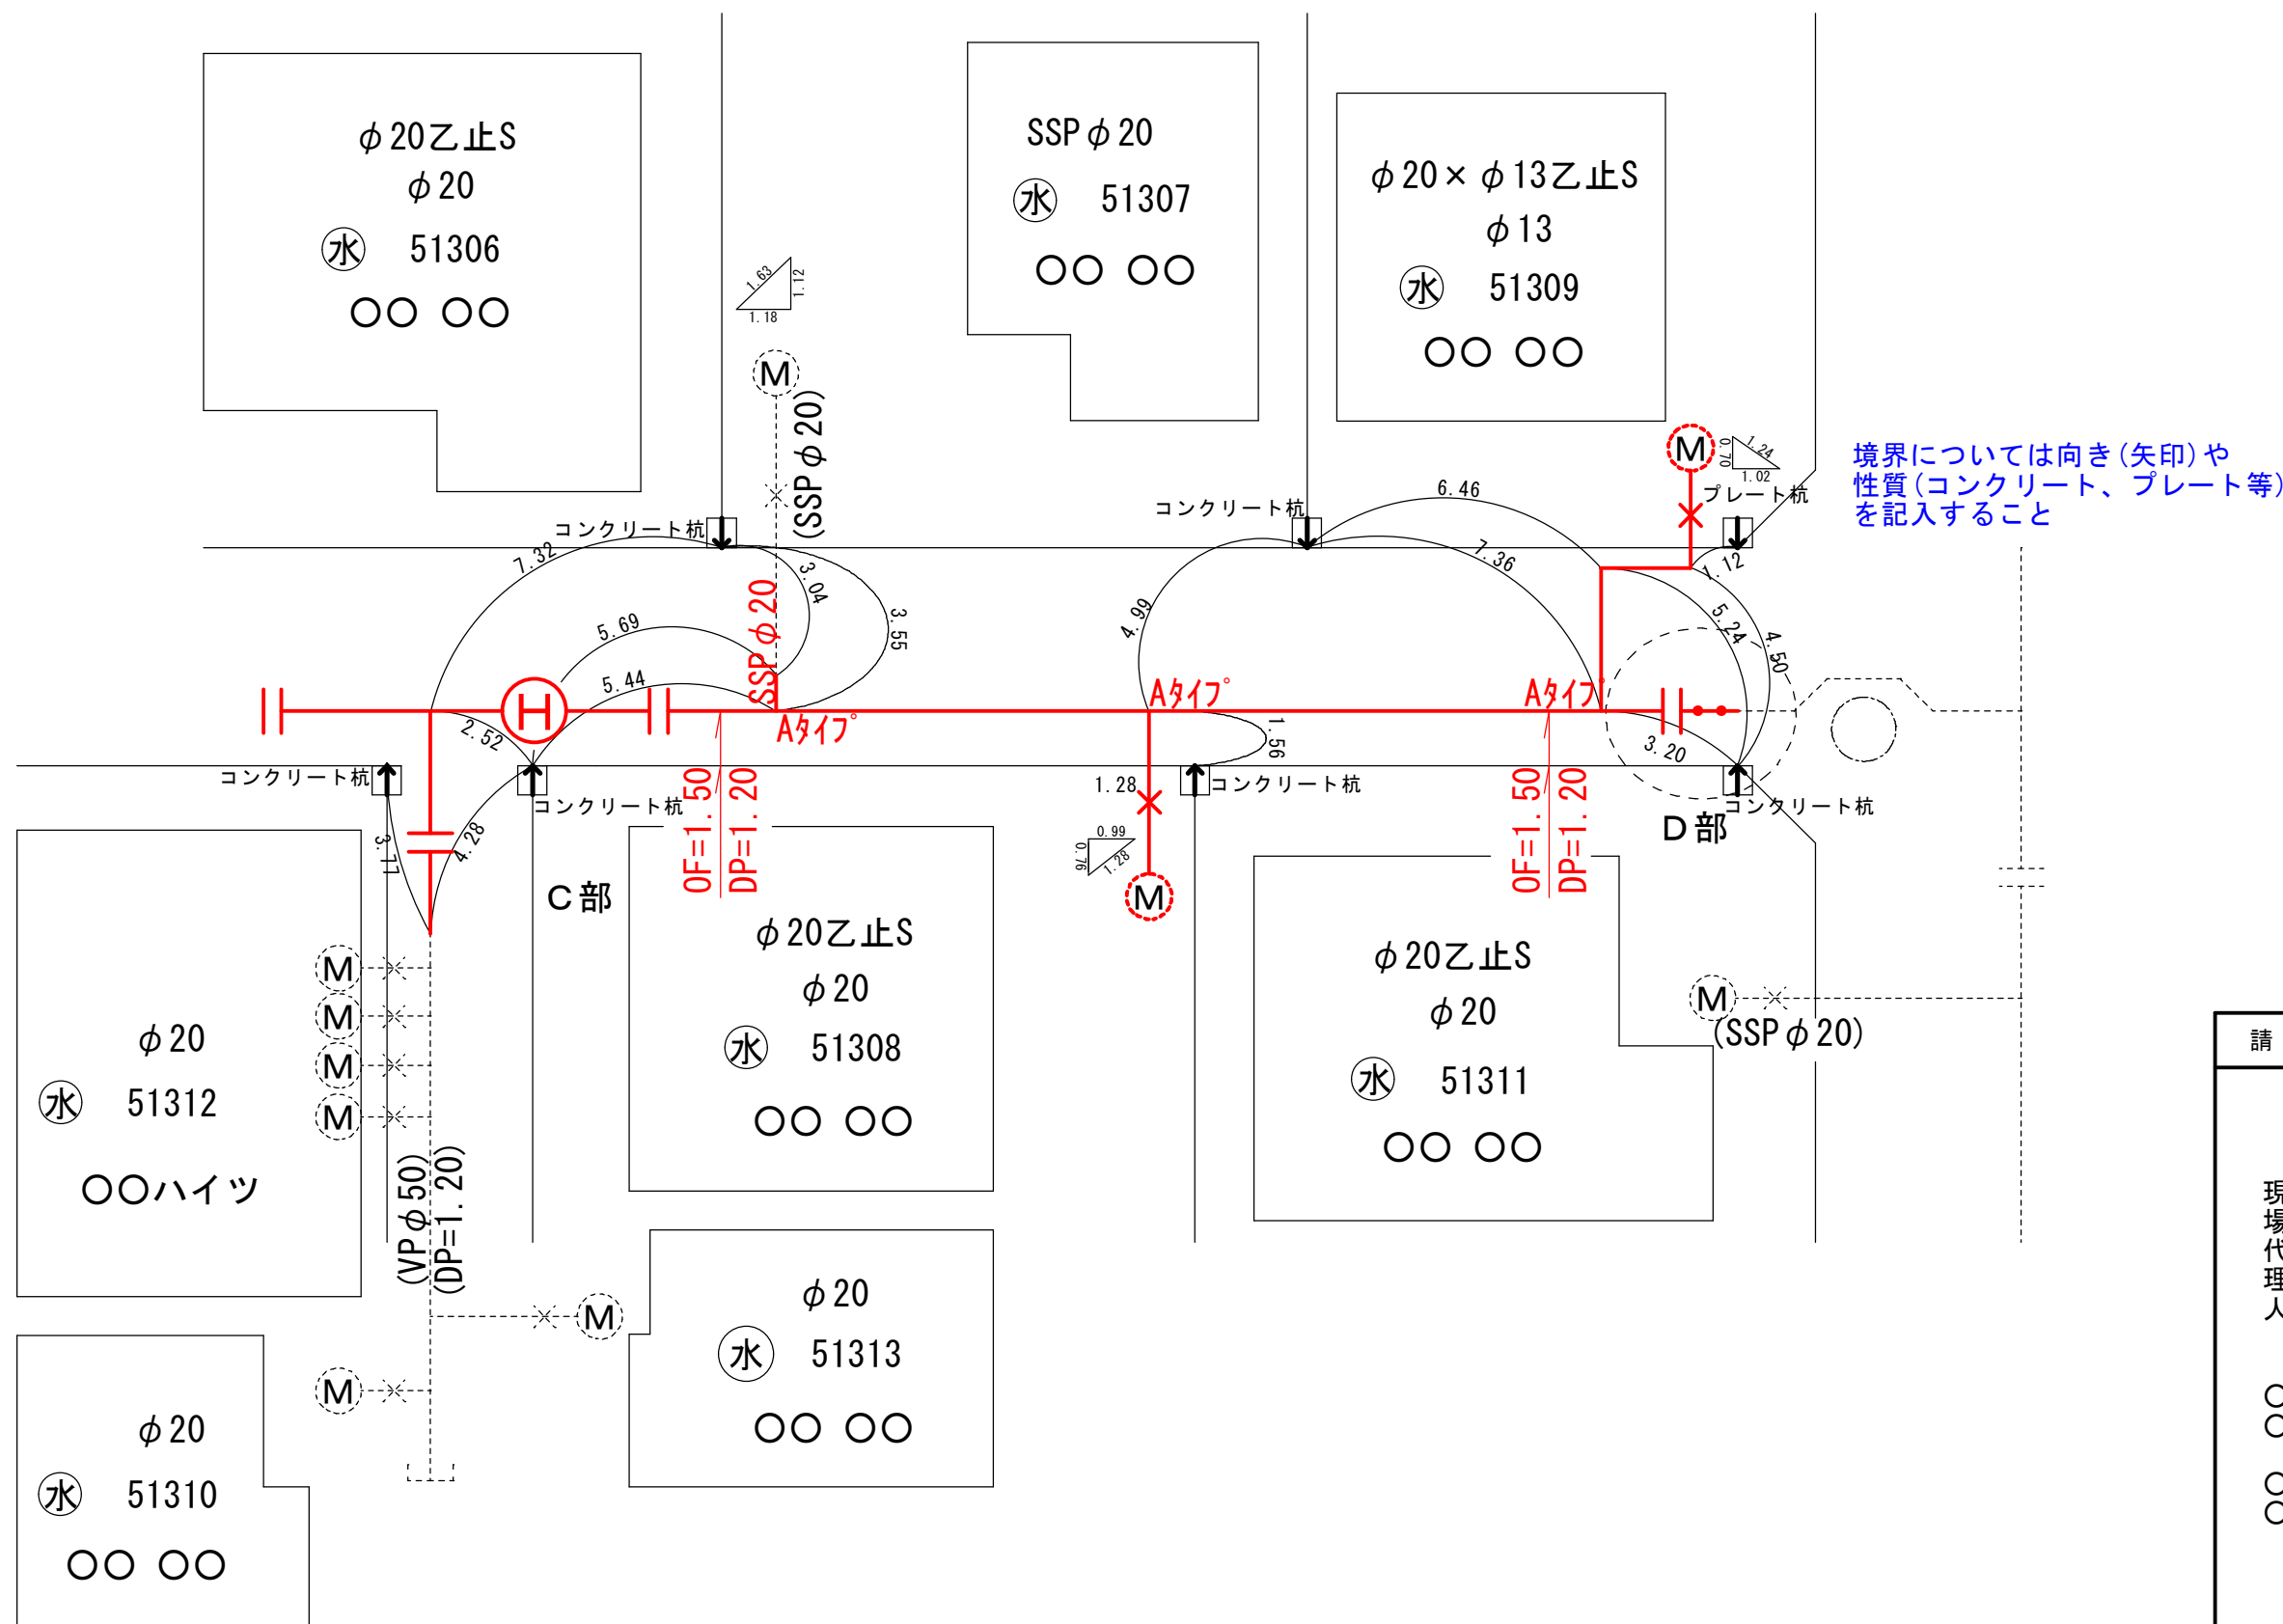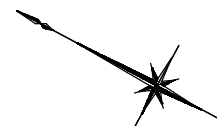

請負業者名

株式会社
〇〇〇〇
現場代理人
〇〇〇〇