


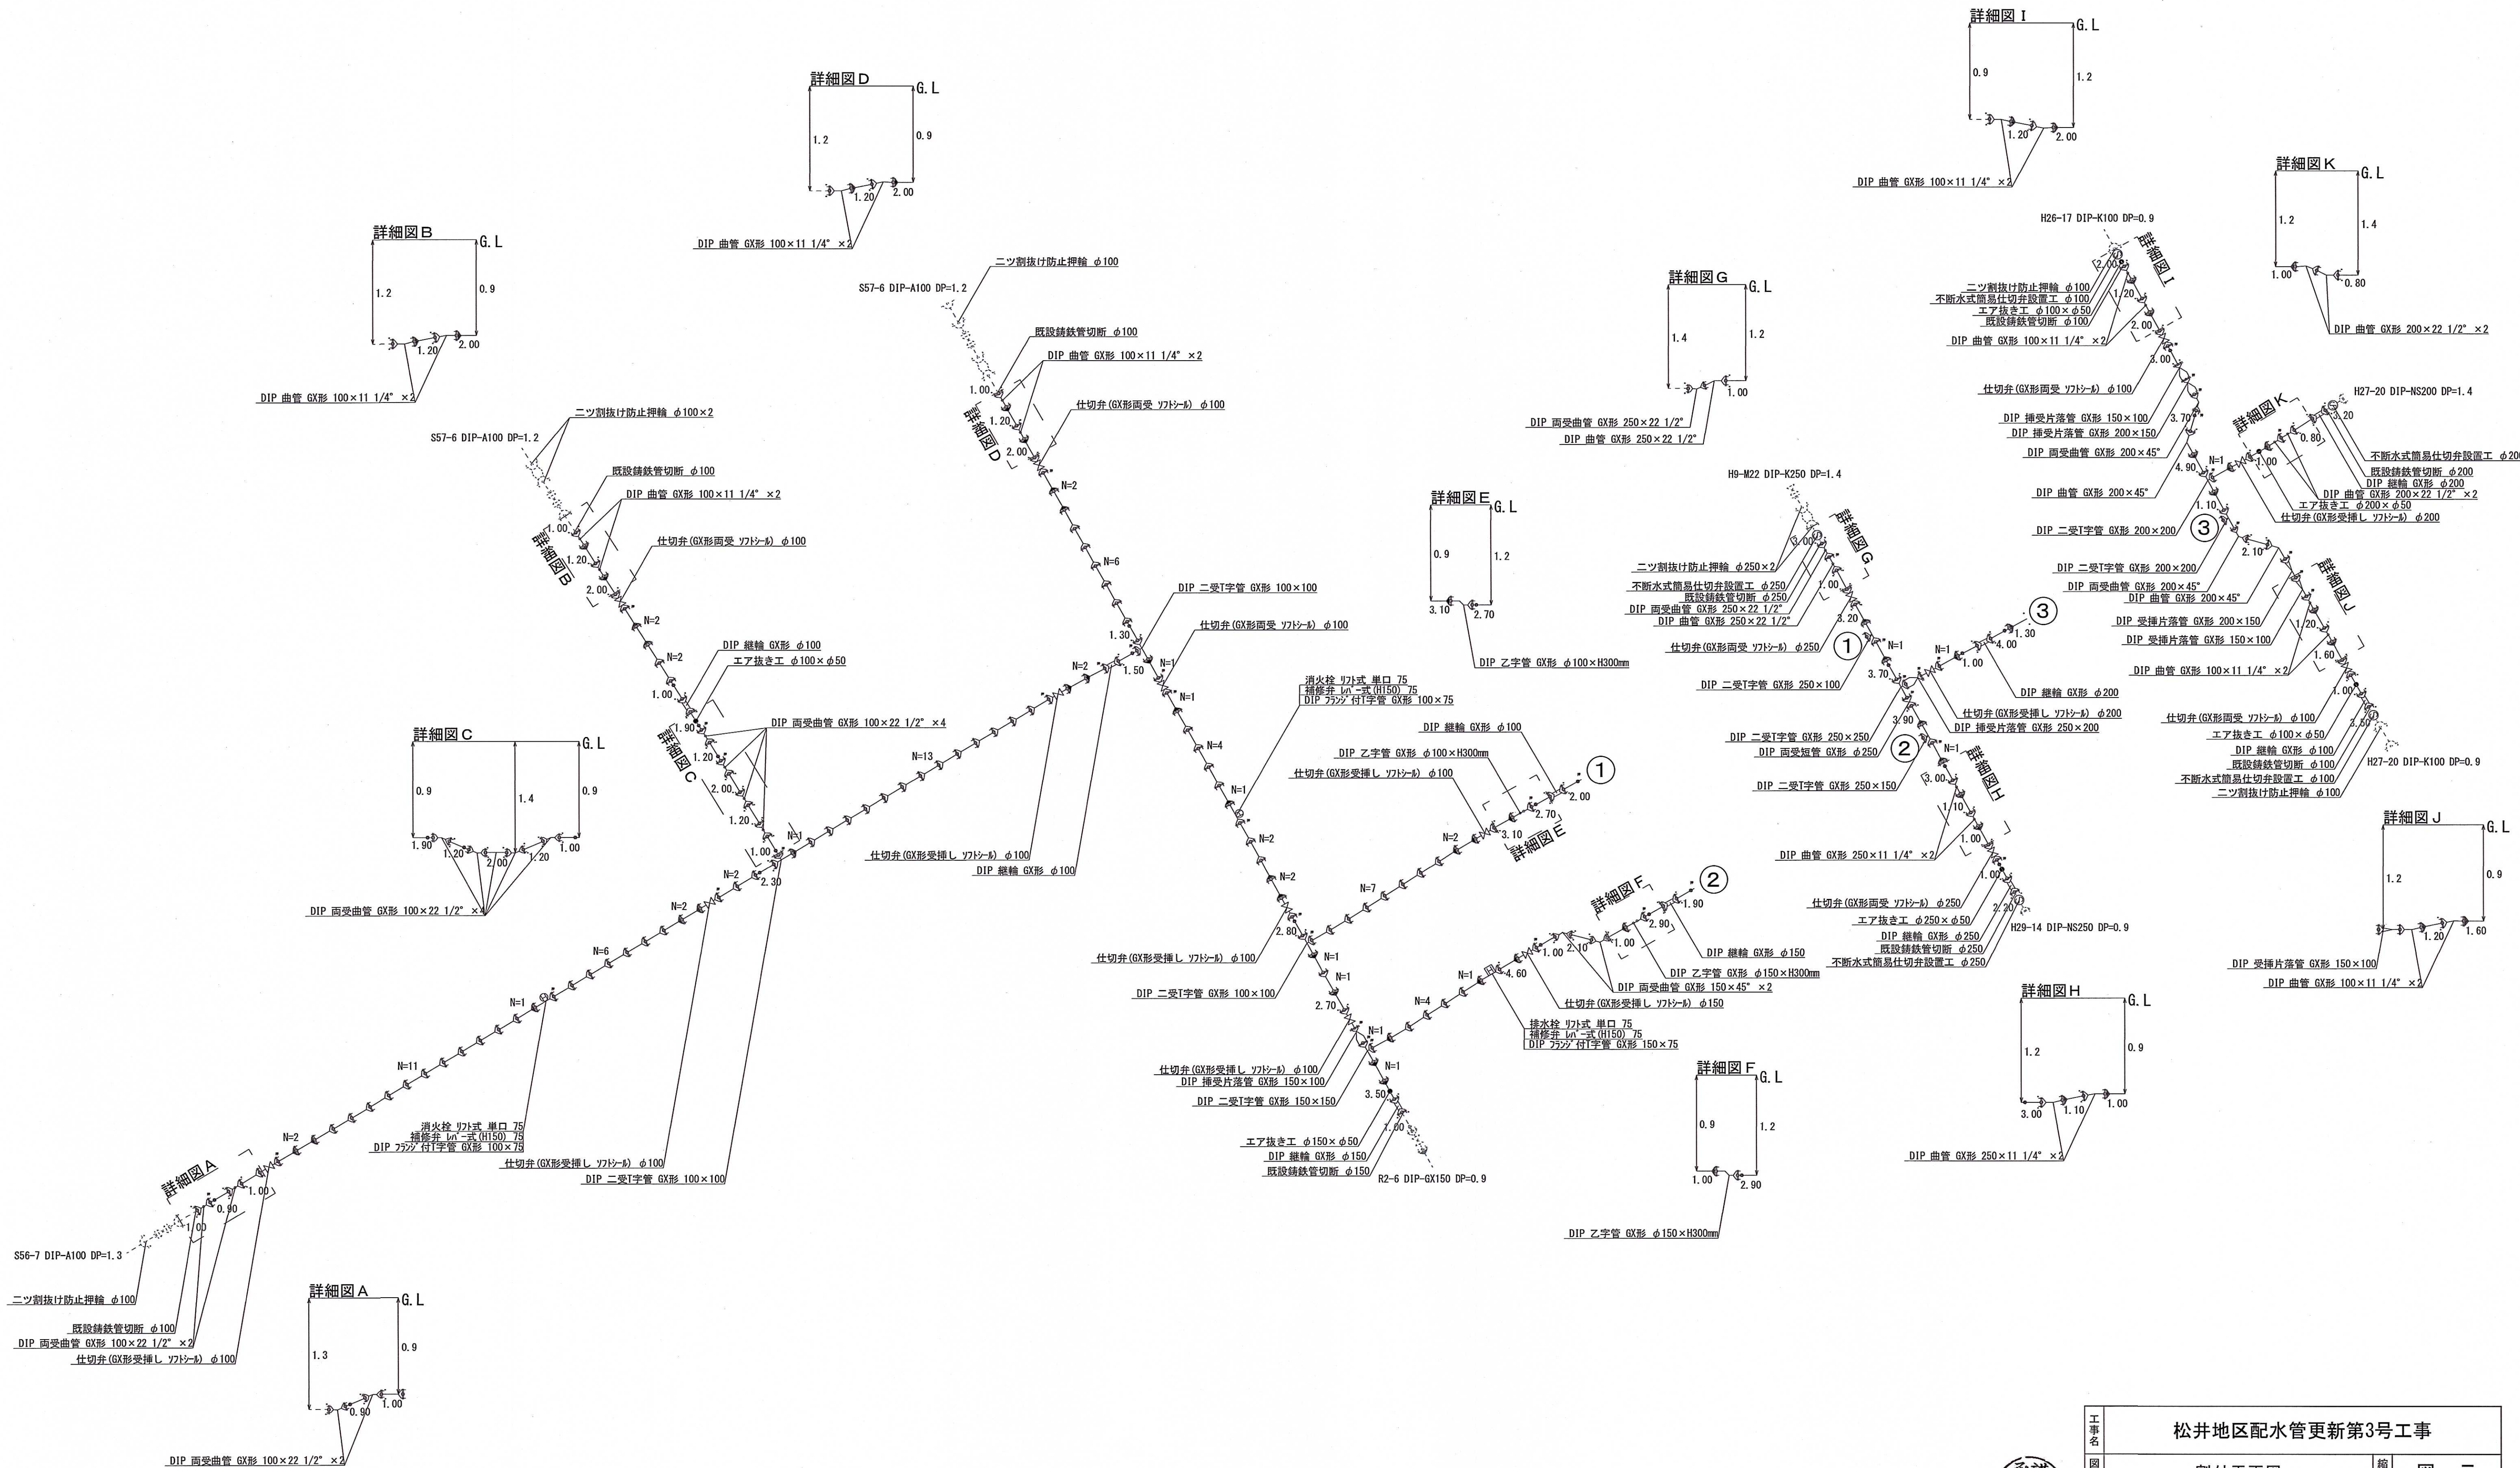


工事名	松井地区配水管更新第3号工事		
図名	割付平面図	縮尺	図示
図番	2/3	工番	8204
		設計	令和8年8月
所沢市上下水道局			

所沢市
東所沢和田三丁目

1	Φ25	2	Φ25	3	Φ25	4	Φ25	5	Φ25
セ 151896		セ 49810		セ 50295		セ 49842		セ 96007	
道路接続		メーター接続		道路接続		メーター接続		メーター接続	

6	Φ25	7	Φ25	8	Φ25	9	Φ25	10	Φ25
セ 50910		セ 49792		セ 44866		セ 43744		セ 48000	
メーター接続		メーター接続		メーター接続		メーター接続		メーター接続	

11	Φ25	12	Φ25	13	Φ25	14	Φ25	15	Φ25
セ 46849		セ 46874		セ 140090		セ 99263		セ 49215	
メーター接続		メーター接続		道路接続		道路接続		メーター接続	

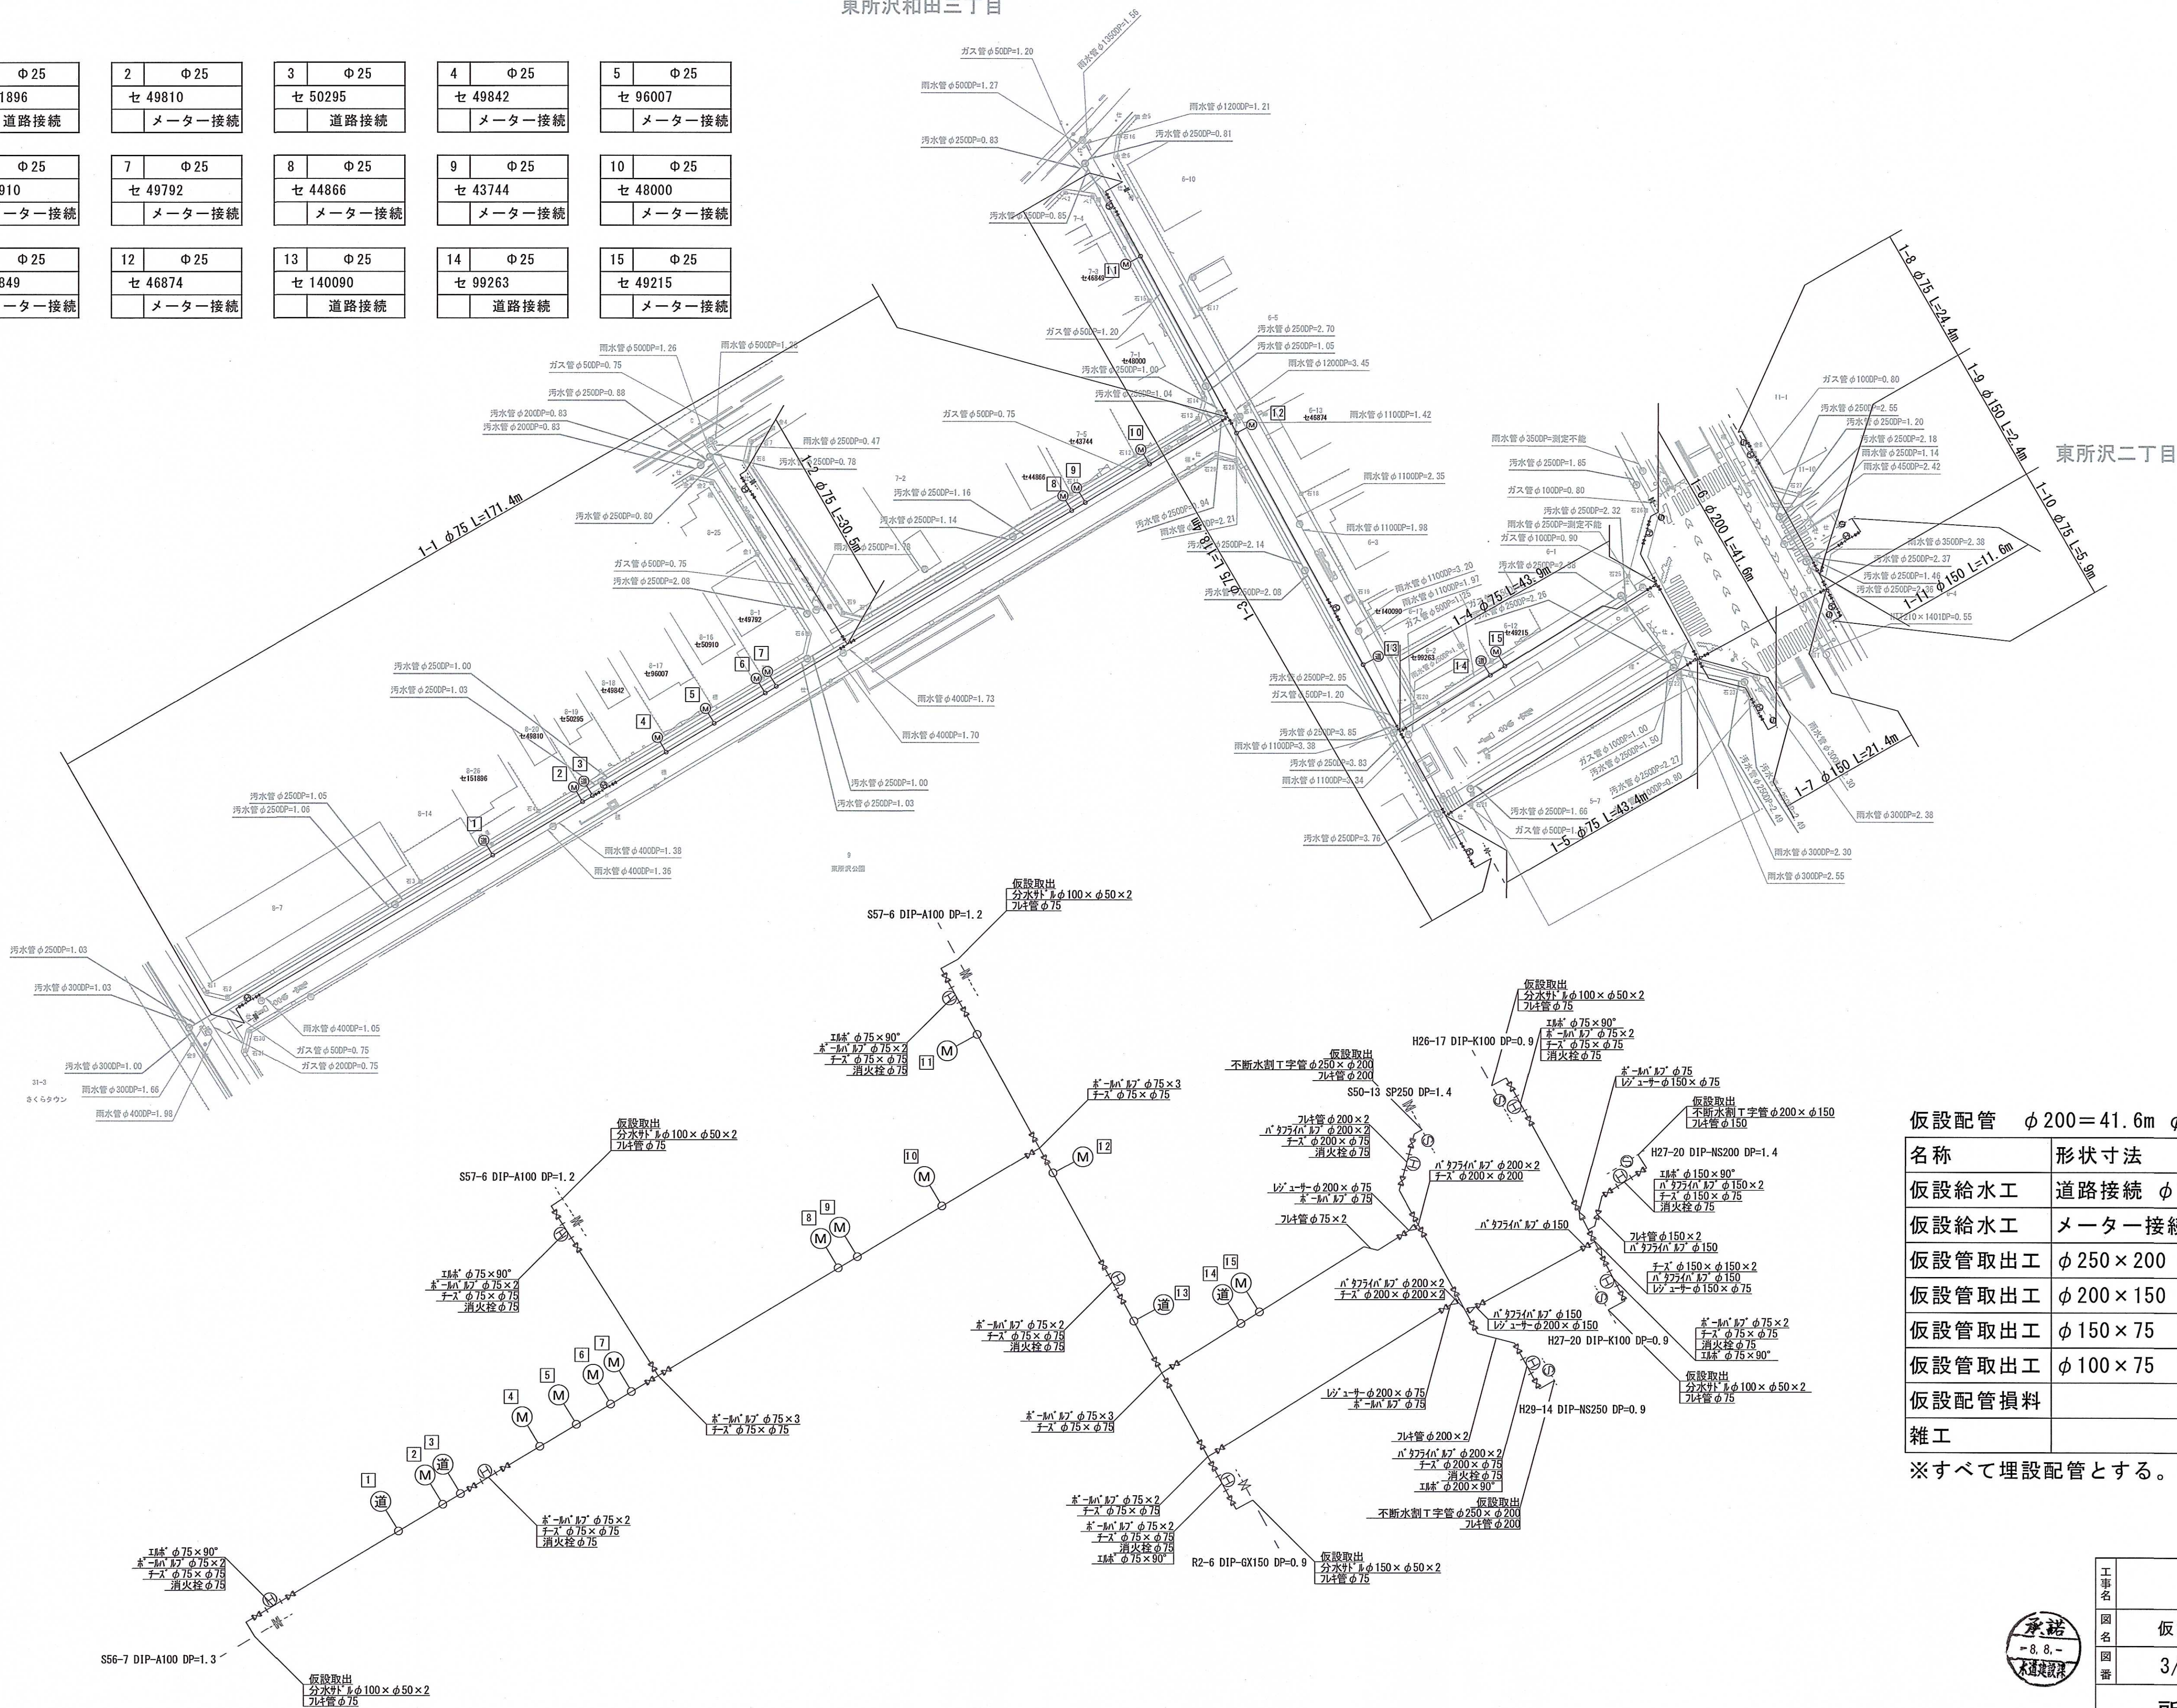

仮設配管 φ200=41.6m φ150=35.4m φ75=437.9m

名称	形状寸法	数量	単位	摘要
仮設給水工	道路接続 φ75×25~13	4	箇所	
仮設給水工	メーター接続 φ75×25~13	11	箇所	
仮設管取出口	φ250×200	2	箇所	
仮設管取出口	φ200×150	1	箇所	
仮設管取出口	φ150×75	1	箇所	
仮設管取出口	φ100×75	5	箇所	
仮設配管損料		1		
雑工		1		

※すべて埋設配管とする。

		工事名 図名 図番	仮設平面図・仮設詳細図 3/3	工番	8204	縮尺 図示 設計 令和8年8月
		所沢市上下水道局				