



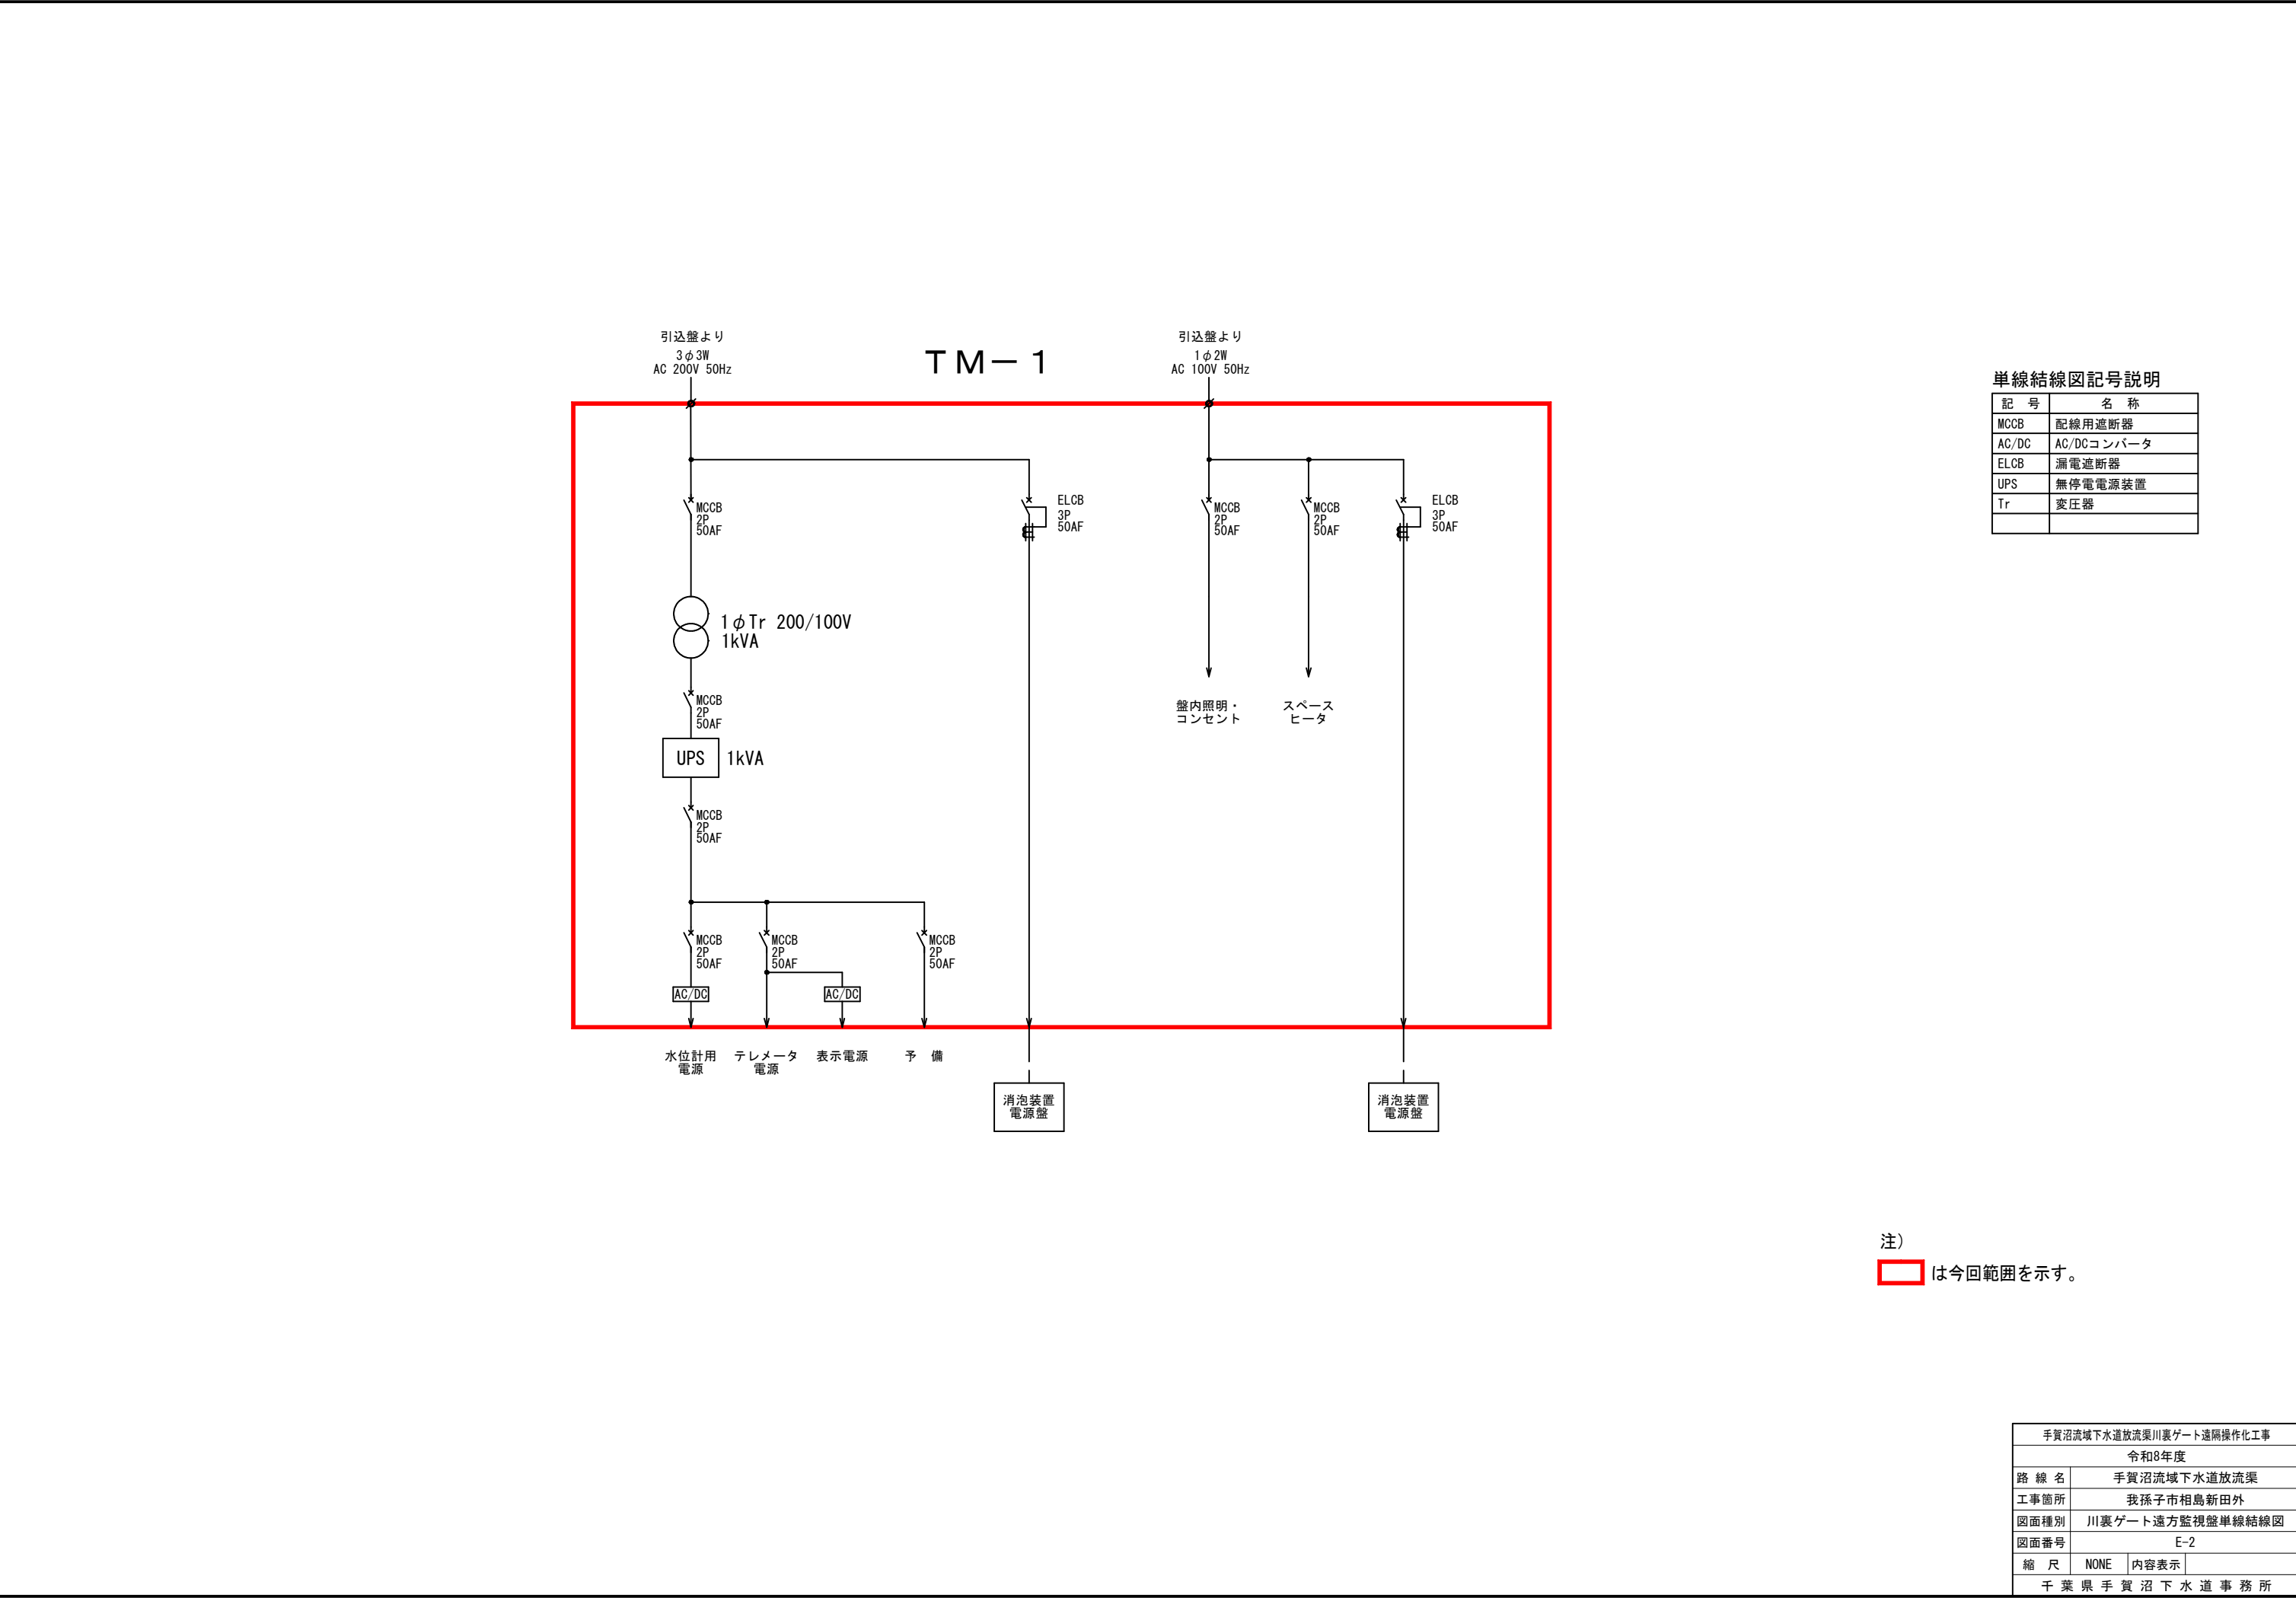

管理棟操作室

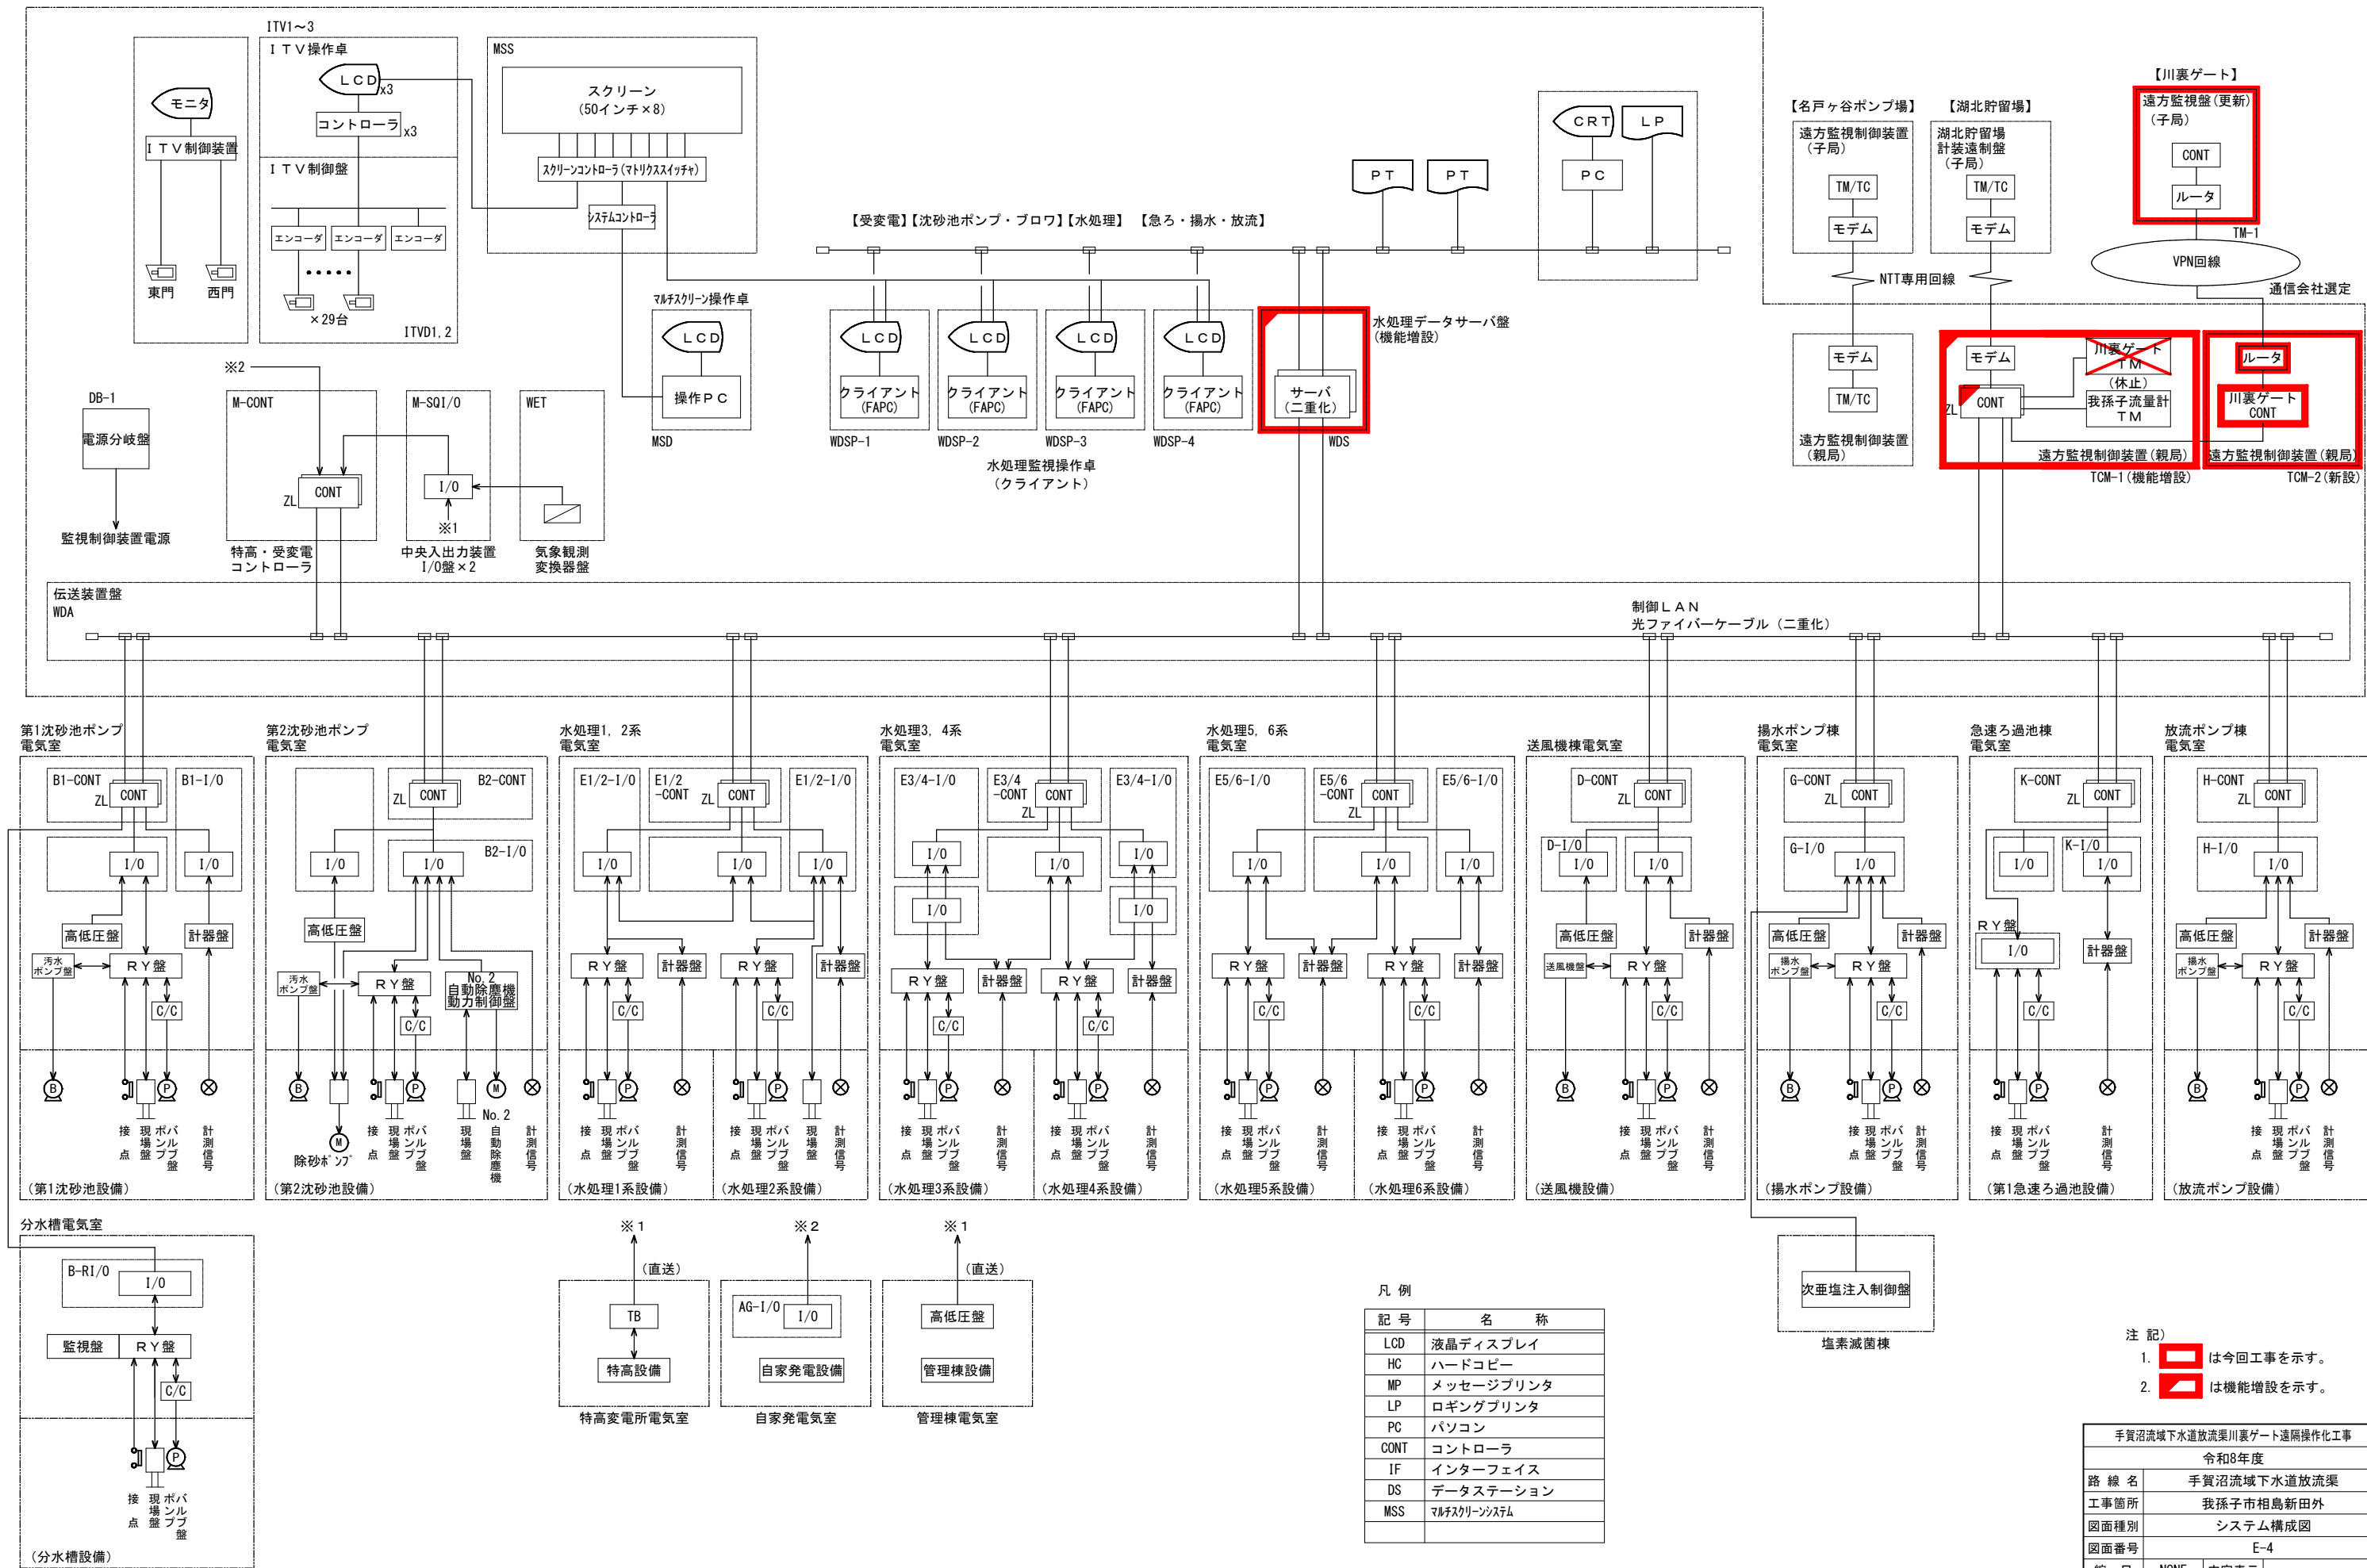


凡 例


記 号	名 称
LCD	液晶ディスプレイ
HC	ハードコピー
MP	メッセージプリンタ
LP	ロギングプリンタ
PC	パソコン
CONT	コントローラ
IF	インターフェイス
DS	データステーション
MSS	マルチスクリーンシステム

- 注 記)
- は今回工事を示す。
 - は機能増設を示す。


手賀沼流域下水道放流渠川裏ゲート遠隔操作化工事		
令和8年度		
路 線 名	手賀沼流域下水道放流渠	
工事箇所	我孫子市相島新田外	
図面種別	システム構成図	
図面番号	E-4	
縮 尺	NONE	内容表示
千葉県手賀沼下水道事務所		

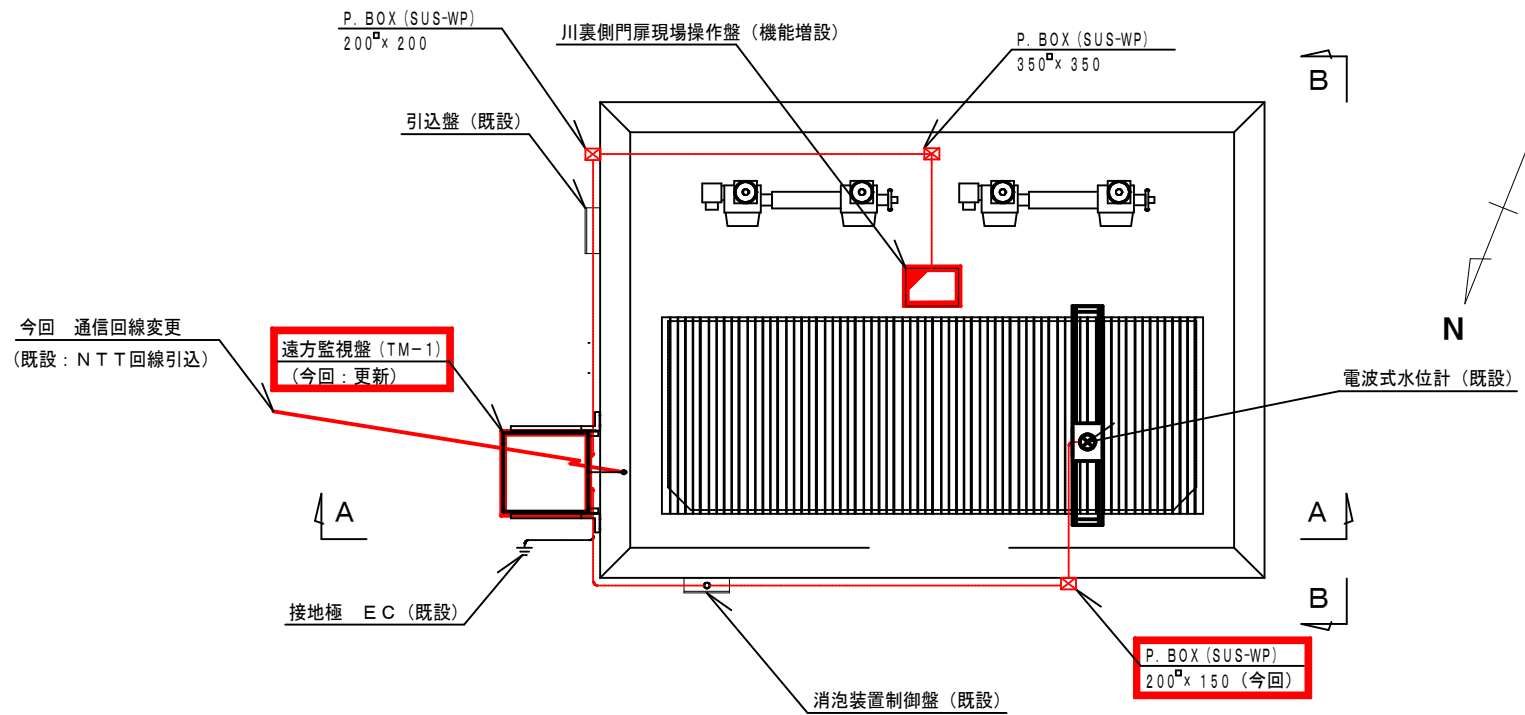

川裏ゲート平面図 (S=1/50)

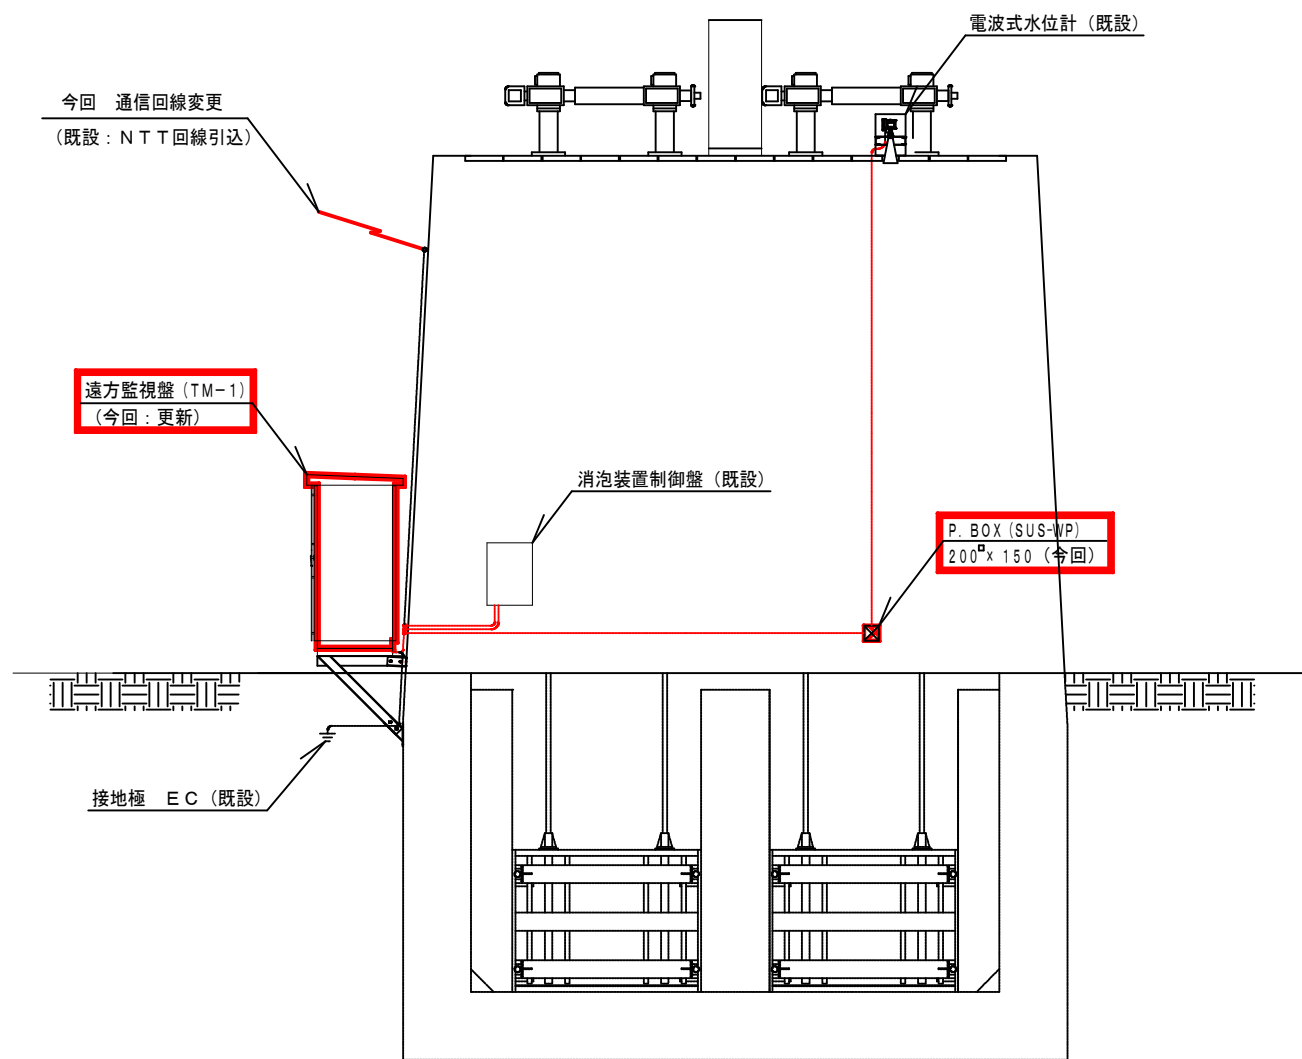


A-A断面図 (S=1/50)

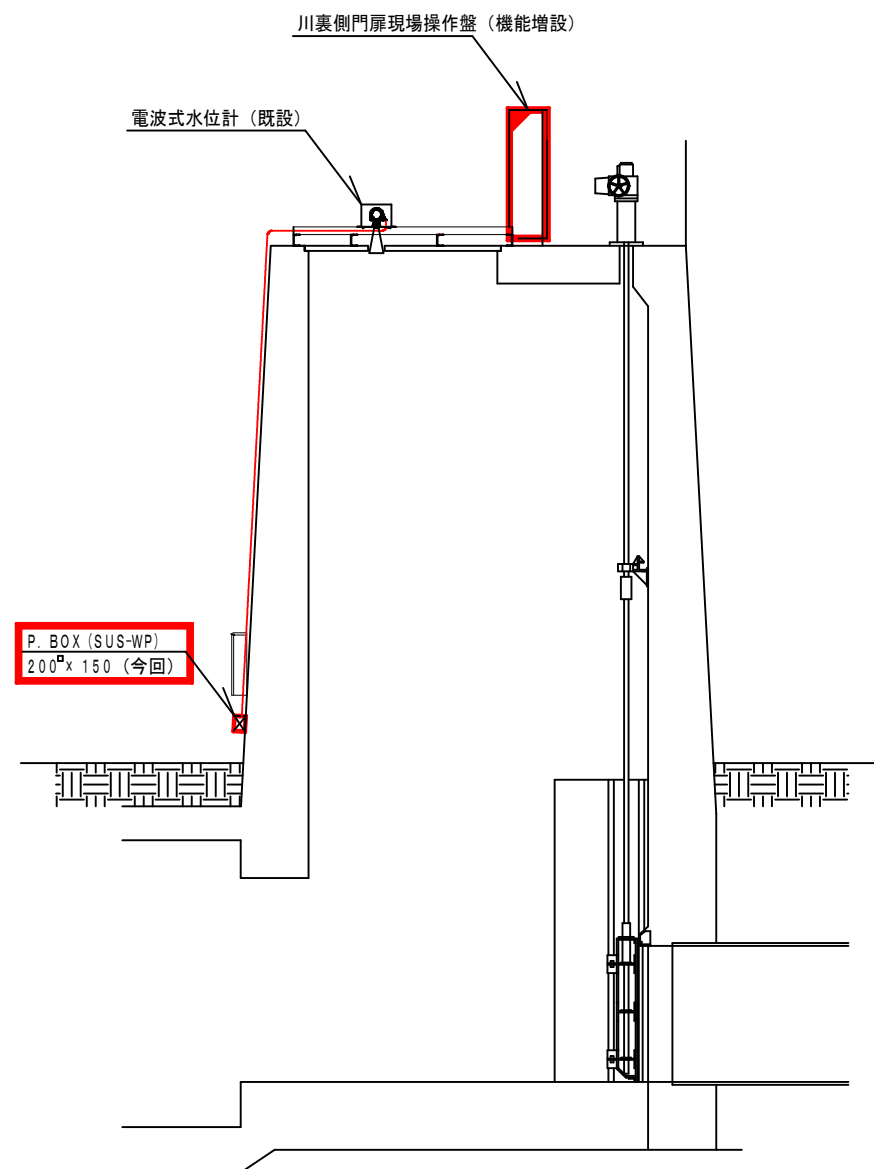

B-B断面図 (S=1/50)

- 注 記)
1. は今回範囲を示す。
 2. は機能増設を示す。
 3. 部分の配線・配管更新を示す。


手賀沼流域下水道放流渠川裏ゲート遠隔操作化工事			
令和8年度			
路 線 名	手賀沼流域下水道放流渠		
工事箇所	我孫子市相島新田外		
図面種別	川裏ゲート 配線図 (今回)		
図面番号	E-5		
縮 尺	1/50	内容表示	
千葉県手賀沼下水道事務所			

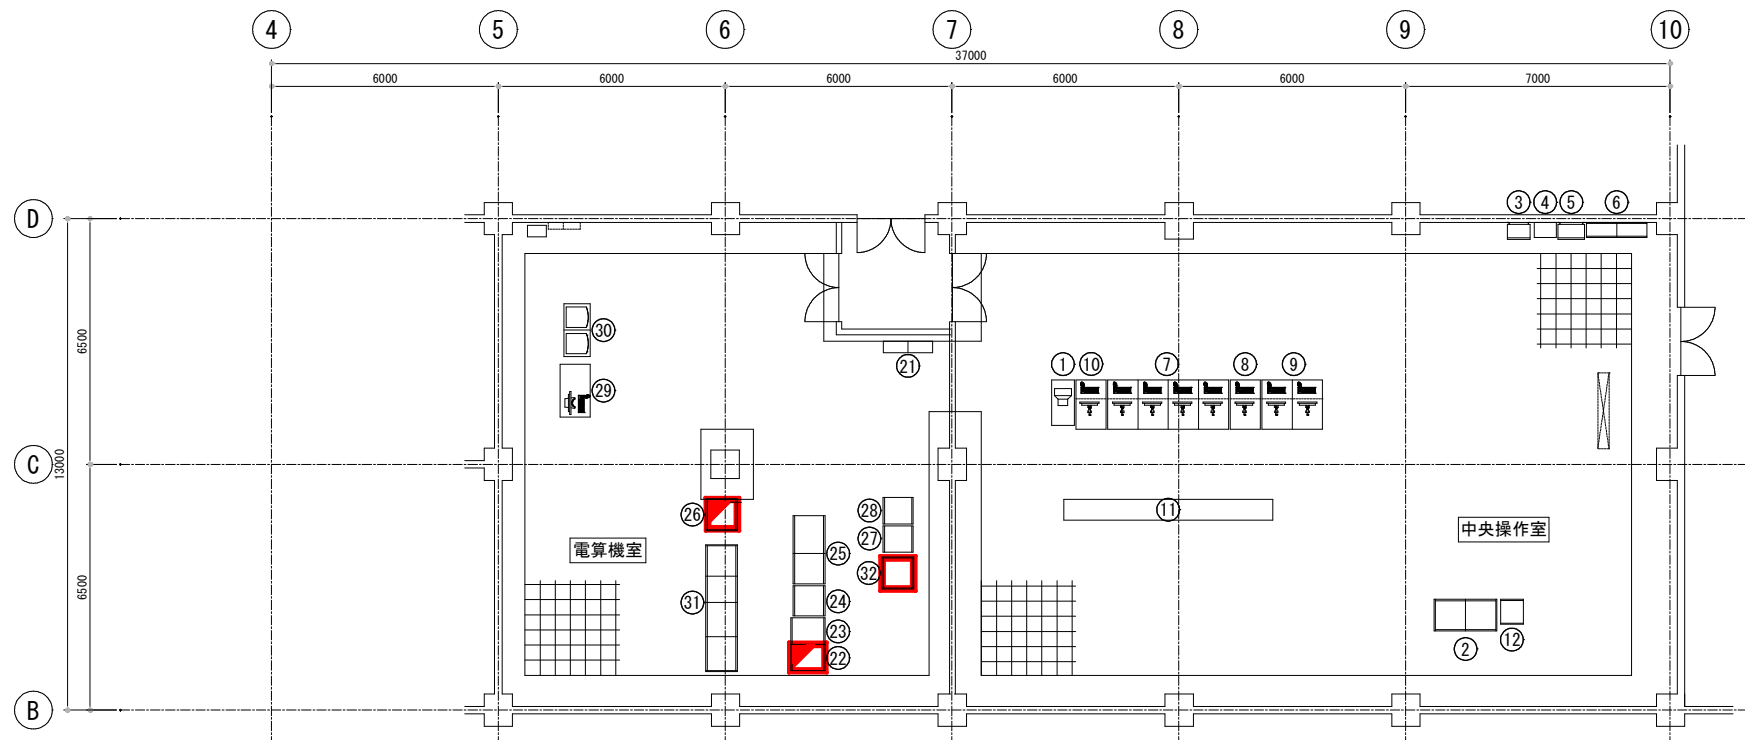

管理棟 1階管理室平面図 S=1/100

- ※ 1 新設盤の電源線については、既設無停電電源装置と接続する。
※ 2 新設盤の信号線については、既設監視制御盤（TCM-1）と接続する。

管理棟 1階機器名称			
番号	記号	名称	備考
【中央操作室】			
①	M-DK7	西門・東門監視操作卓	既 設
②	M-SQ110/111	中央入出力装置盤	〃
③		名戸ヶ谷ポンプ場記録計盤	〃
④	MHS-1	場内放送設備盤	〃
⑤	TM-1	名戸ヶ谷ポンプ場テレメータ盤	〃
⑥		火災報知器集中盤	〃
⑦	WDSP-1/4	LCD監視操作卓(1)～(4)	〃
⑧	MSD	マルチスクリーン操作卓	〃
⑨	ITV-1/2	ITV操作卓(1)～(2)	〃
⑩	ITV-3	ITV操作卓(3)	〃
⑪	MSS	マルチスクリーン	〃
⑫	ITVD-1	ITV制御盤	〃
【電算機室】			
⑪	L-1-2	電灯分電盤	既 設
⑫	WDS	水処理データサーバ盤	機能増設
⑬	WDA	伝送装置盤	既 設
⑭	M-CONT	特高・受変電コントローラ盤	〃
⑮	M-SQ1/01/2	中央入出力装置盤(1),(2)	〃
⑯	TCM-1	遠方監視制御装置(親局)	機能増設
⑰	WET	気象観測変換器盤	既 設
⑱	DB-1	電源分岐盤	〃
⑲	DAT-13	データ収集装置	〃
⑳	PT-1/2	プリンタ	〃
㉑	M-UPS	無停電電源装置	〃
㉒	TCM-2	遠方監視制御装置(親局)	新 設

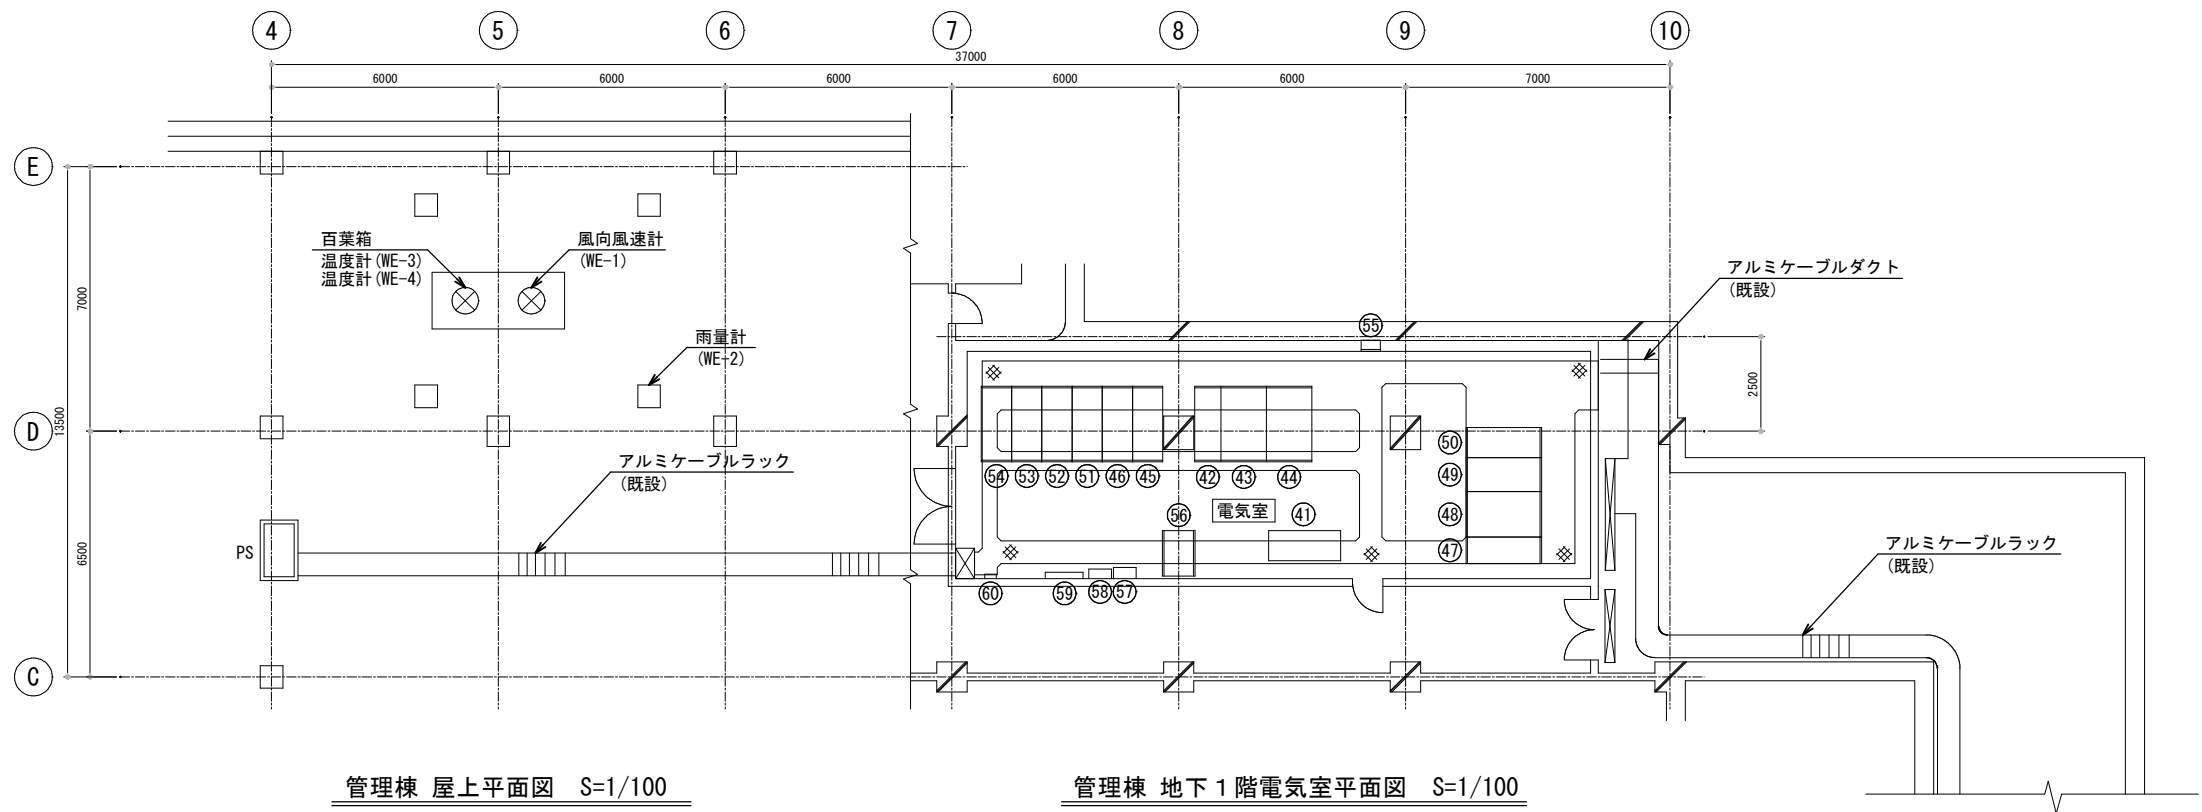


管理棟 屋上平面図 S=1/100

管理棟 地下1階電気室平面図 S=1/100


管理棟 地下1階機器名称			
番号	記号	名称	備考
①	J-LD1	直流電源盤	既 設
②	J-HP8	動力変圧器切換盤	〃
③	J-LP4	動力変圧器盤	〃
④	J-LP5	動力き電盤	〃
⑤	J-HP6A/B	2号照明変圧器1次/2号動力変圧器1次盤	〃
⑥	J-HP5	2号引込盤	〃
⑦	J-HP7	照明変圧器切換盤	〃
⑧	J-LP1	照明変圧器盤	〃
⑨	J-LP2	照明き電(1)盤	〃
⑩	J-LP3	照明き電(2)盤	〃
⑪	J-HP4	母線連絡(1)盤	〃
⑫	J-HP3	母線連絡(2)盤	〃
⑬	J-HP2	1号引込盤	〃
⑭	J-HP1A/B	1号照明変圧器1次/1号動力変圧器1次盤	〃
⑮	ETB	接地端子箱	〃
⑯	P-M	建築動力分電盤(1)	〃
⑰	BLP-1	建築動力分電盤(2)	〃
⑱	P-1	建築動力分電盤(3)	〃
⑲	L-1-1	建築照明分電盤	〃
⑳	S-2	エアコン盤	〃

- 注記)
1. は今回工事を示す。
2. は機能増設を示す。

手賀沼流域下水道放流栗川裏ゲート遠隔操作化工事			
令和8年度			
路線名	手賀沼流域下水道放流渠		
工事箇所	我孫子市相島新田外		
図面種別	手賀沼終末処理場 管理棟 平面図(今回)		
図面番号	E-6		
縮尺	1/100	内容表示	
千葉県手賀沼下水道事務所			

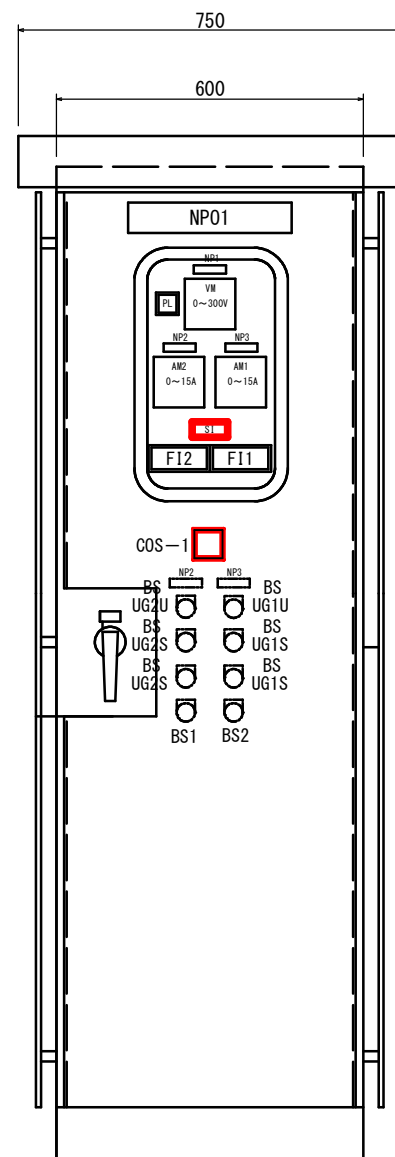

正面図

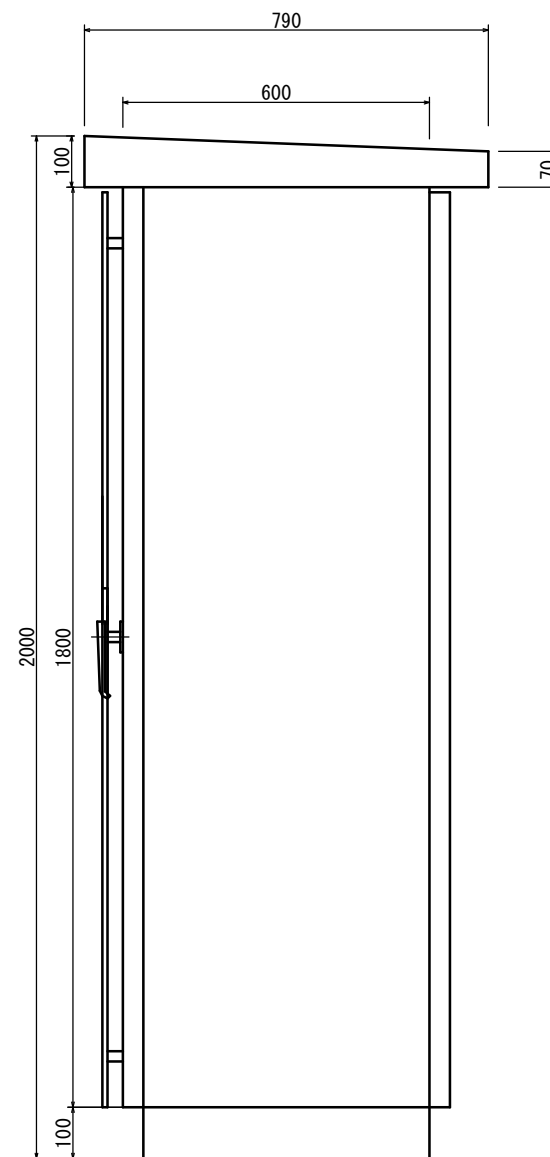

側面図

NP記入文字

	NP-No.	名 称	備 考
	NP01	川裏側門扉	
	NP1	電源電圧	既 設
	NP2	No.2川裏ゲート	//
	NP3	No.1川裏ゲート	//
			//
	BSUG1U	開	//
	BSUG1S	停止	//
	BSUG1D	閉	//
	BSUG2U	開	//
	BSUG2S	停止	//
	BSUG2D	閉	//
	BS1	故障復帰	//
	BS2	ランプテスト	//
	COS-1	機側 - 遠方	今 回

PL 記入文字

受電

SI 記入文字

機側	操作室	中央 監視室
----	-----	-----------

FI 記入文字


↑	全開	過負荷
↓	全閉	過トルク

注 記)


1. は今回を示す。

川裏側門扉現場操作盤


手賀沼流域下水道放流渠川裏ゲート遠隔操作化工事			
令和8年度			
路 線 名	手賀沼流域下水道放流渠		
工事箇所	我孫子市相島新田外		
図面種別	川裏ゲート現場操作盤外形図		
図面番号	E-7		
縮 尺	1/10	内容表示	
千葉県手賀沼下水道事務所			

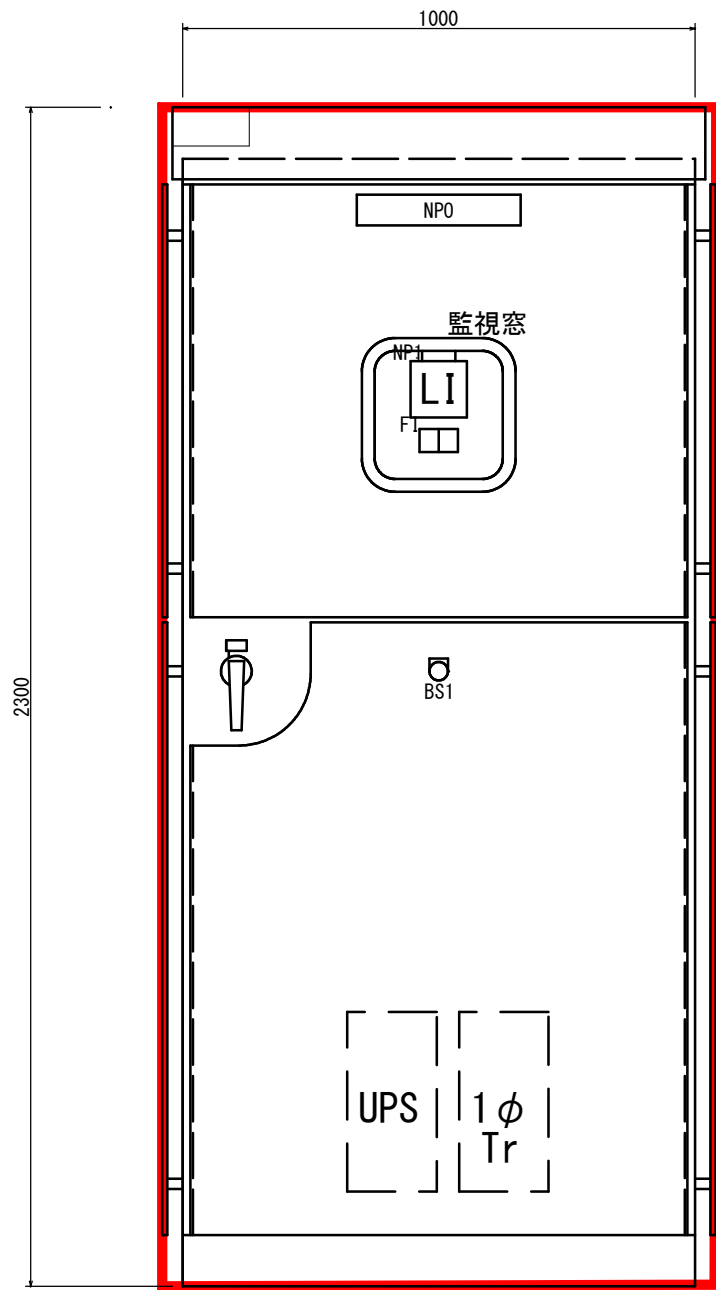


正面図

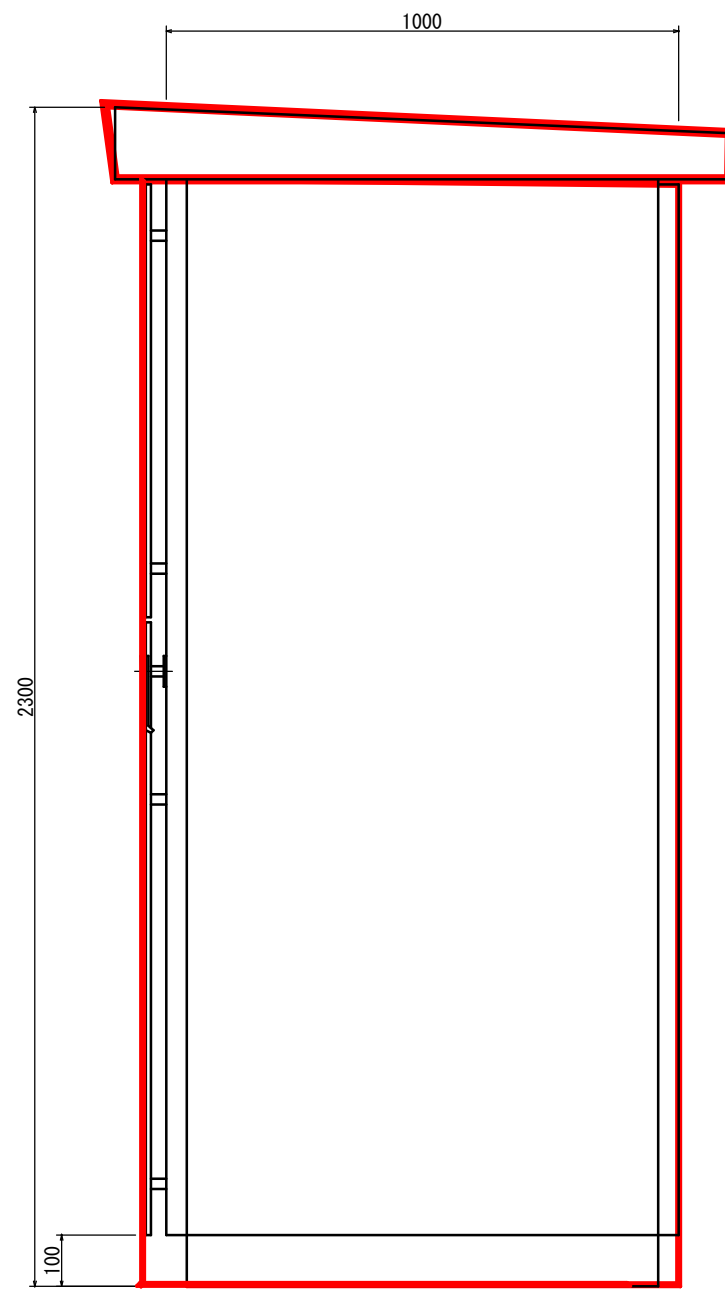

側面図

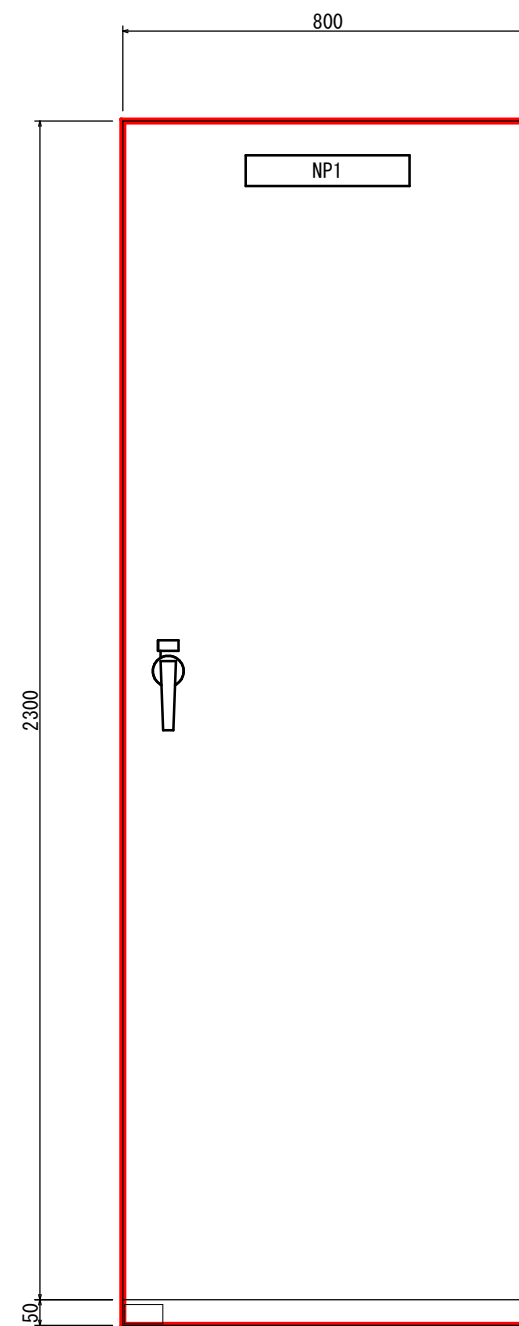

正面図

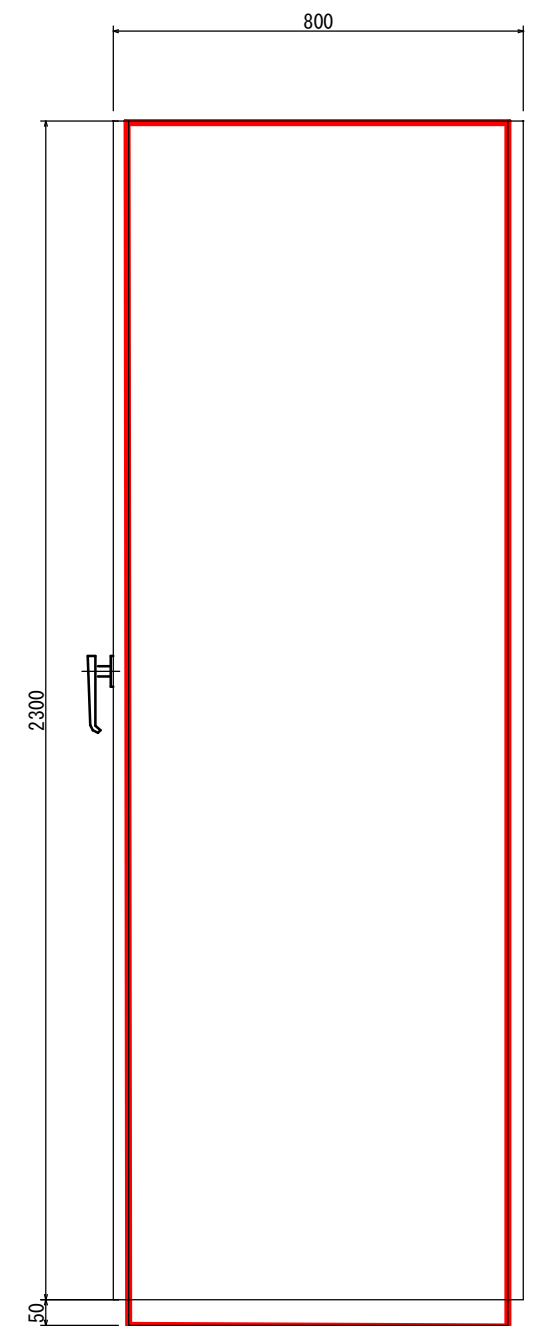

側面図

遠方監視制御装置（親局）（TCM-2）新設

FI	
UPS 異常	

取付器具	
No.	記入文字
BS1	ランプテスト
備考	UPS、1φTr他 内蔵

遠方監視盤（子局）（TM-1）更新

注 記)

1. は今回を示す。

手賀沼流域下水道放流渠川裏ゲート遠隔操作化工事			
令和8年度			
路 線 名	手賀沼流域下水道放流渠		
工事箇所	我孫子市相島新田外		
図面種別	盤外形図		
図面番号	E-8		
縮 尺	1/10	内容表示	
千葉県手賀沼下水道事務所			

