




縮尺 1 : 40

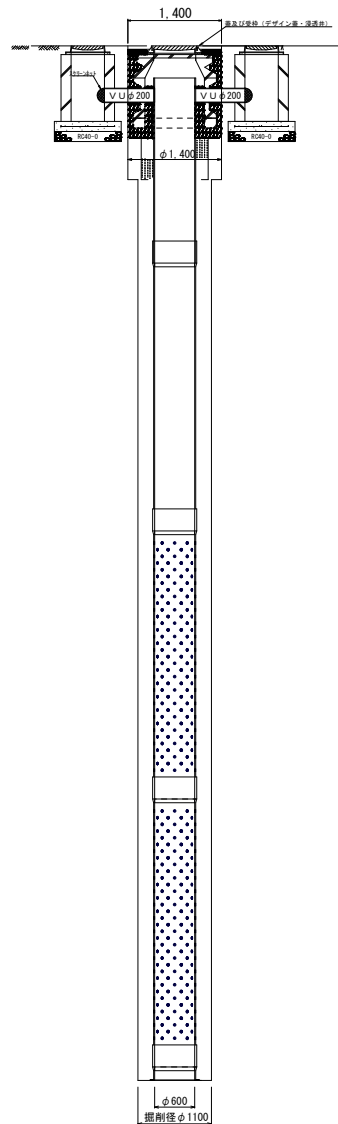


縮尺 1 : 25

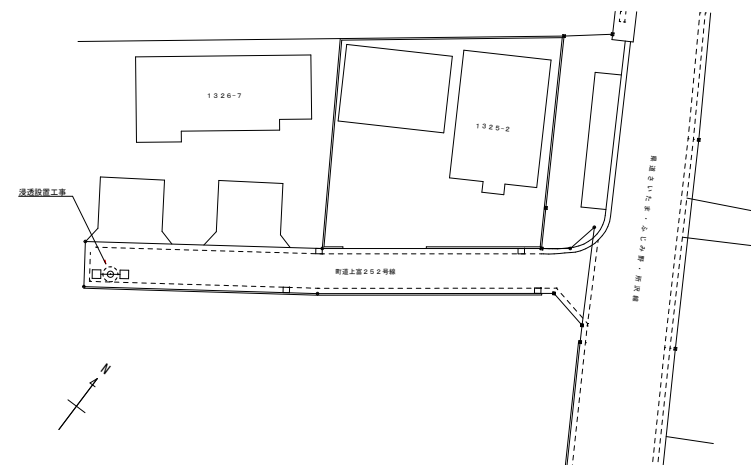

縮尺 1 : 20

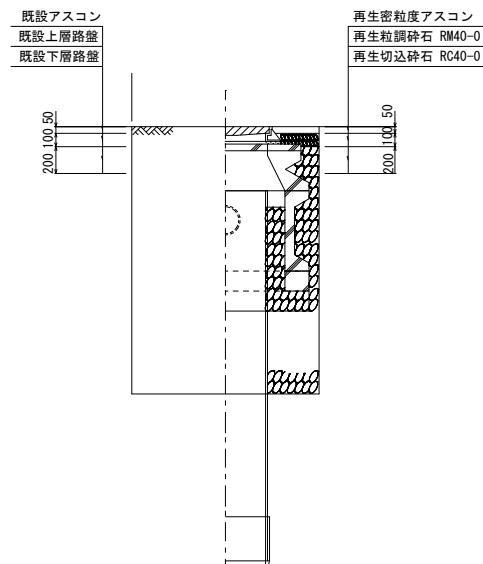

縮尺 5.000

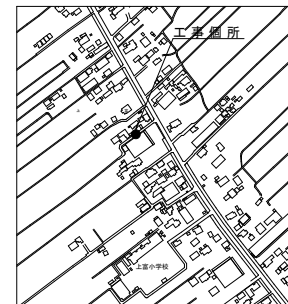

工事事件名	上富1326番地先浸透并設置工事						
工事箇所	三芳町大字上富地内						
図面名	平面図、案内図 浸透并構造図						縮尺 図示
課長	副課長	主幹	主査	主任	審査	設計	図面番付
赤合	新倉	横田	長谷川		長谷川	戸澤	1
上下水道課 令和8年7月							1