



案内図 S=1:5,000

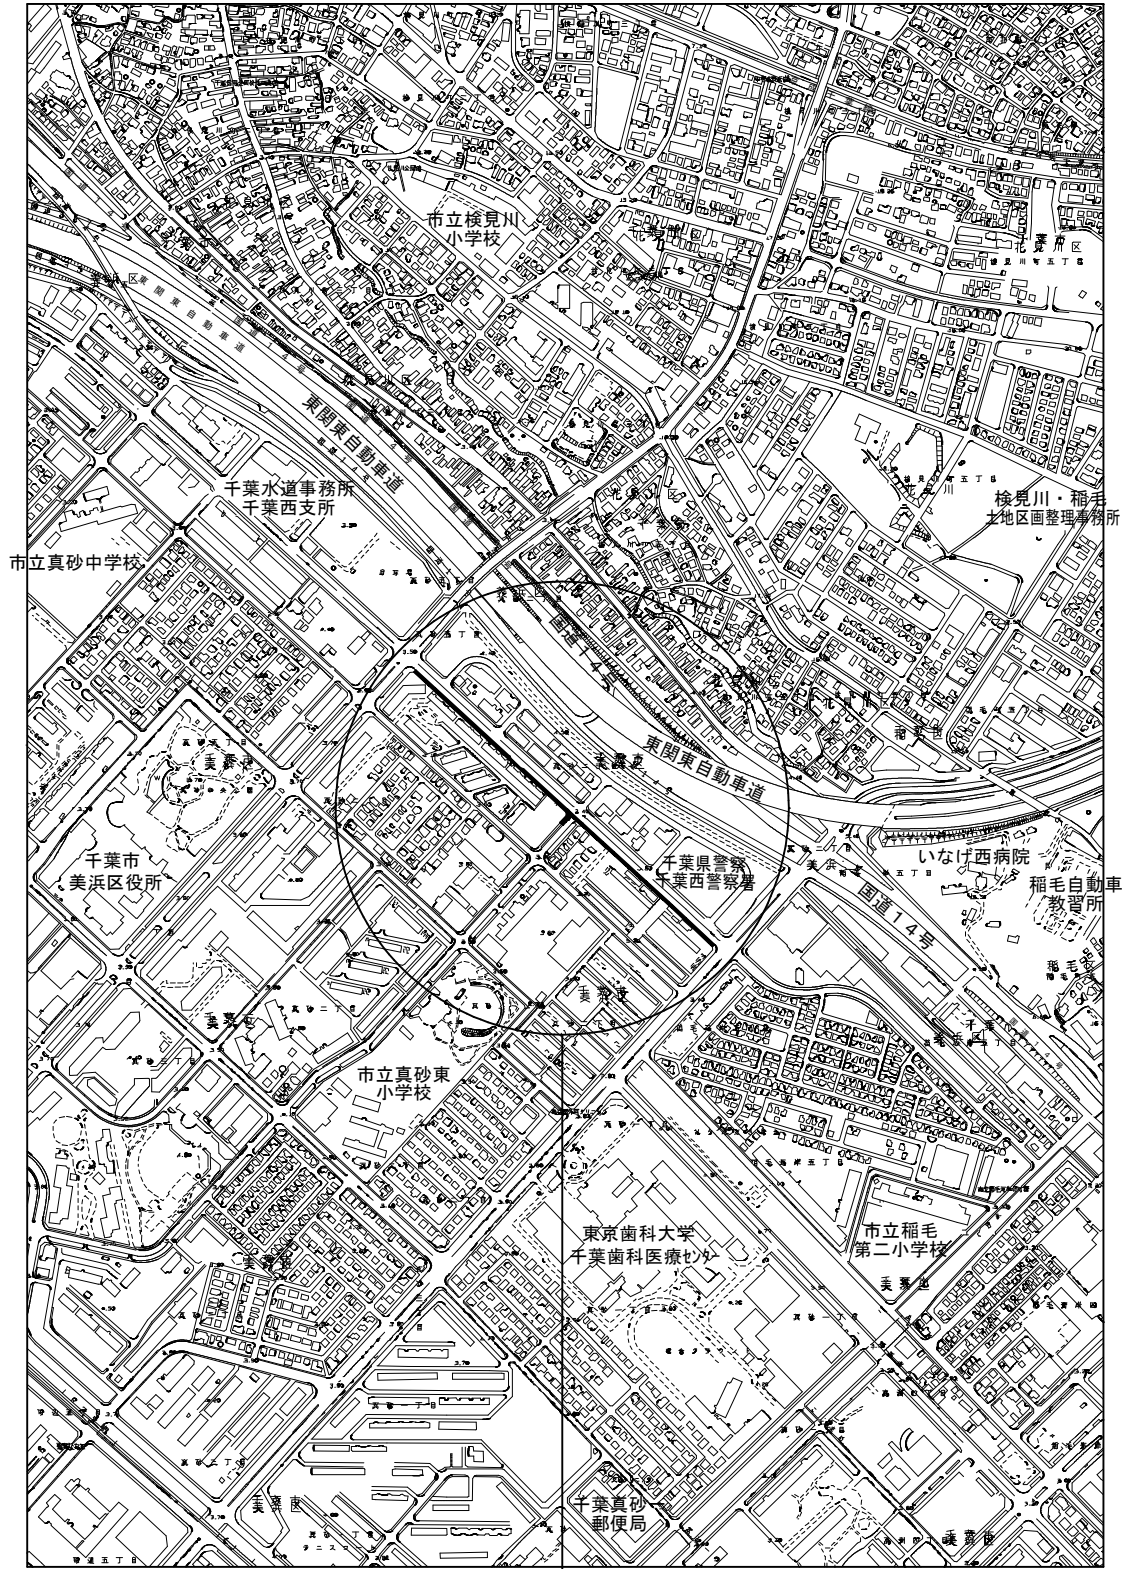

工事箇所
千葉市美浜区真砂2丁目24番地先

管網図 S=1:2,500

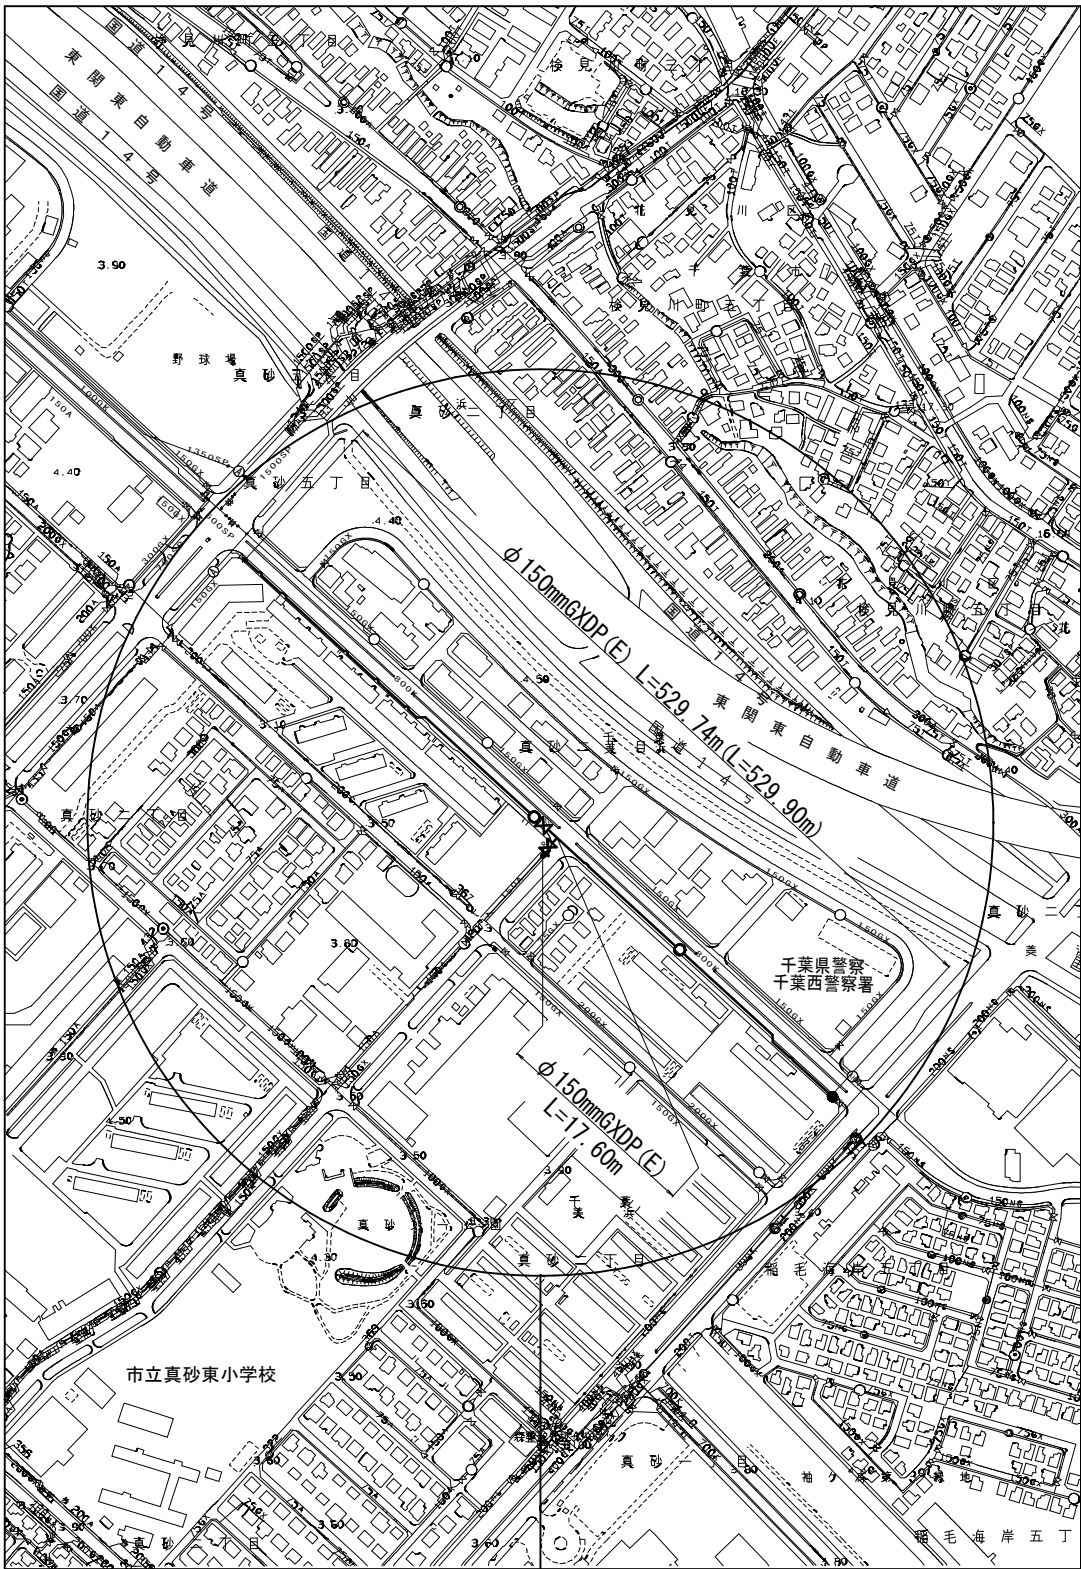

工事箇所(H-13-13~19)
千葉市美浜区真砂2丁目24番地先

目次

25 葉中 1	案内図・管網図
25 葉中 2	布設集計表
25 葉中 3	平面図 (1/2)
25 葉中 4	平面図 (2/2)
25 葉中 5	単独撤去平面図
25 葉中 6	横断面図 (1/7)
25 葉中 7	横断面図 (2/7)
25 葉中 8	横断面図 (3/7)
25 葉中 9	横断面図 (4/7)
25 葉中 10	横断面図 (5/7)
25 葉中 11	横断面図 (6/7)
25 葉中 12	横断面図 (7/7)
25 葉中 13	路面復旧図 (1/2)
25 葉中 14	路面復旧図 (2/2)
25 葉中 15	配管参考図 (1/2)
25 葉中 16	配管参考図 (2/2)
25 葉中 17	付帯工平面図 (1/3)
25 葉中 18	付帯工平面図 (2/3)
25 葉中 19	付帯工平面図 (3/3)
25 葉中 20	付帯工構造図 (1/2)
25 葉中 21	付帯工構造図 (2/2)
25 葉中 22	給水切替平面図 (1/2)
25 葉中 23	給水切替平面図 (2/2)
25 葉中 24	給水切替一覧表
25 葉中 25	給水切替配管参考図

道路占用許可番号	許可年月日

浅層埋設

工事名称	千葉市美浜区真砂2丁目24番地先配水管整備工事		
図名称	案内図・管網図		
図面数	25 葉中 1	縮尺	図示
完成年月日	工事番号	水千8・9第15号	
区画記号	H-13	千葉県企業局	
整理番号		施工業者	
所長	次長	課長	設計
所長	次長	課長	監督
			製図

布設集計表

施 工 総 延 長	施工 形態	布 設 工			新設管 土被り	撤 去 工			既設管 土被り	舗装 種別	埋戻 材料	掘削 形態	仕切弁		消火栓		空気弁		備 考								
		布設工	管種	延長 (m)		口径	管種	延長 (m)					設 置	撤 去	設 置	撤 去	設 置	撤 去									
φ 150施工 φ 150mmGXDP (E) 布設工 L=547. 34m (L=547. 50m) φ 150mmADP撤去工 L=523. 63m (うち φ 150mmADP単独撤去工 L=332. 85m) I7ミル充填工 (残置) φ 150mmADP L= 8. 00m	昼間	A1	GXDP	184. 88	1. 00	φ 150	ADP	184. 88	1. 30	A	購入洗砂	機械	1 (SS) 1 (R)	1 (SS) (縁石無)	2 (単口) (RV)	2 (単口) (丸型)	—	—	栓取り外し連絡工 φ 150GXDP	(土工事なし)	-2						
	昼間	A2	GXDP	17. 02	1. 00	—	—	—	—	A	購入洗砂	機械							不断水連絡工 φ 150ADP × φ 150	(D復旧) (DP=1. 30m)	-1						
	昼間	A3	GXDP	2. 45	1. 20	—	—	—	—	A	購入洗砂	機械							フランジ蓋設置工 φ 150	(A復旧) (DP=0. 80m)	-1						
	昼間	A4	GXDP	11. 38	1. 30	—	—	—	—	A	購入洗砂	機械							単独栓設置工 φ 150ADP	(土工事なし)	-1						
	昼間	B1	GXDP	5. 90	1. 00	φ 150	ADP	5. 90	1. 30	B	購入洗砂	機械							GX形更新連絡管分岐側閉塞栓設置工 φ 100	(A復旧) (DP=1. 00m)	-1						
	昼間	B2	GXDP	5. 57	1. 00	—	—	—	—	B	購入洗砂	機械							GX形更新連絡管分岐側弁筐撤去工 φ 100	(土工事なし)	-1						
	昼間	C1	GXDP	12. 23	1. 00	—	—	—	—	C	購入洗砂	機械							仮設不断水止水栓設置工 (残置) φ 150ADP	(D復旧) (DP=1. 30m)	-1						
	昼間	C2	GXDP	305. 45	1. 40	—	—	—	—	C	購入洗砂	機械							仮設不断水止水栓筐撤去工 φ 150ADP	(土工事なし)	-2						
	昼間	C伏越工	GXDP	1. 94 (2. 10)	1. 00~ 1. 40	—	—	—	—	C	購入洗砂	機械							既設仮設不断水止水栓筐撤去工 φ 150ADP	(土工事なし)	-2						
	昼間	D	GXDP	0. 52	1. 30	—	—	—	—	D	発生土	機械							二つ割特殊押輪設置工 φ 150ADP	(D復旧) (DP=1. 30m)	-2						
	昼間	A単独撤去工				φ 150	ADP	283. 45	1. 30	A	購入洗砂	機械							残置管端部処理工 φ 150ADP	(A復旧) (DP=1. 30m)	-2						
	昼間	B単独撤去工				φ 150	ADP	27. 20	1. 30	B	購入洗砂	機械							試掘工 φ 150 (他企業管理設位置確認)	(A復旧) (DP=1. 50m)	-2						
	昼間	C単独撤去工				φ 150	ADP	19. 50	1. 30	C	購入洗砂	機械							試掘工 φ 150 (既設管理設位置確認)	(A復旧) (DP=1. 30m)	-2						
	昼間	D単独撤去工				φ 150	ADP	2. 70	1. 30	D	発生土	機械															
	昼間	I7ミル充填工 (残置)				φ 150	ADP	8. 00	1. 30	A	購入洗砂	機械															

※ 管被覆工
管路全線ポリエチレンスリーブ被覆工。
F付T字管フランジ部ポリエチレンスリーブ被覆工1口。
フランジ蓋設置部ポリエチレンスリーブ被覆工1口。

※ 管路全線及び道路部給水管路盤下に明示シートを敷設する。




※ 仕切弁、消火栓及び排水栓
消火栓は、カラー鉄蓋とする。(RV支持構造)
浅層埋設部では、鉄蓋受枠の内側を黄色ペンキで着色する。
(R)は、GX形更新連絡管を表す。

浅層埋設

工 事 名	千葉市美浜区真砂2丁目24番地先 配水管整備工事				
図 面 名	布設集計表				
図 面 枚 数	25 葉 中 2		縮 尺		—
完 成	年 月 日		工事番号 水千8・9第15号		
区 画 記 号	H-13		千葉県企業局		
整理番号		施工業者			
所長	次長	課長	設計	製図	
所長	次長	課長	監督	製図	

平面図(1/2) S=1:500

KEY PLAN

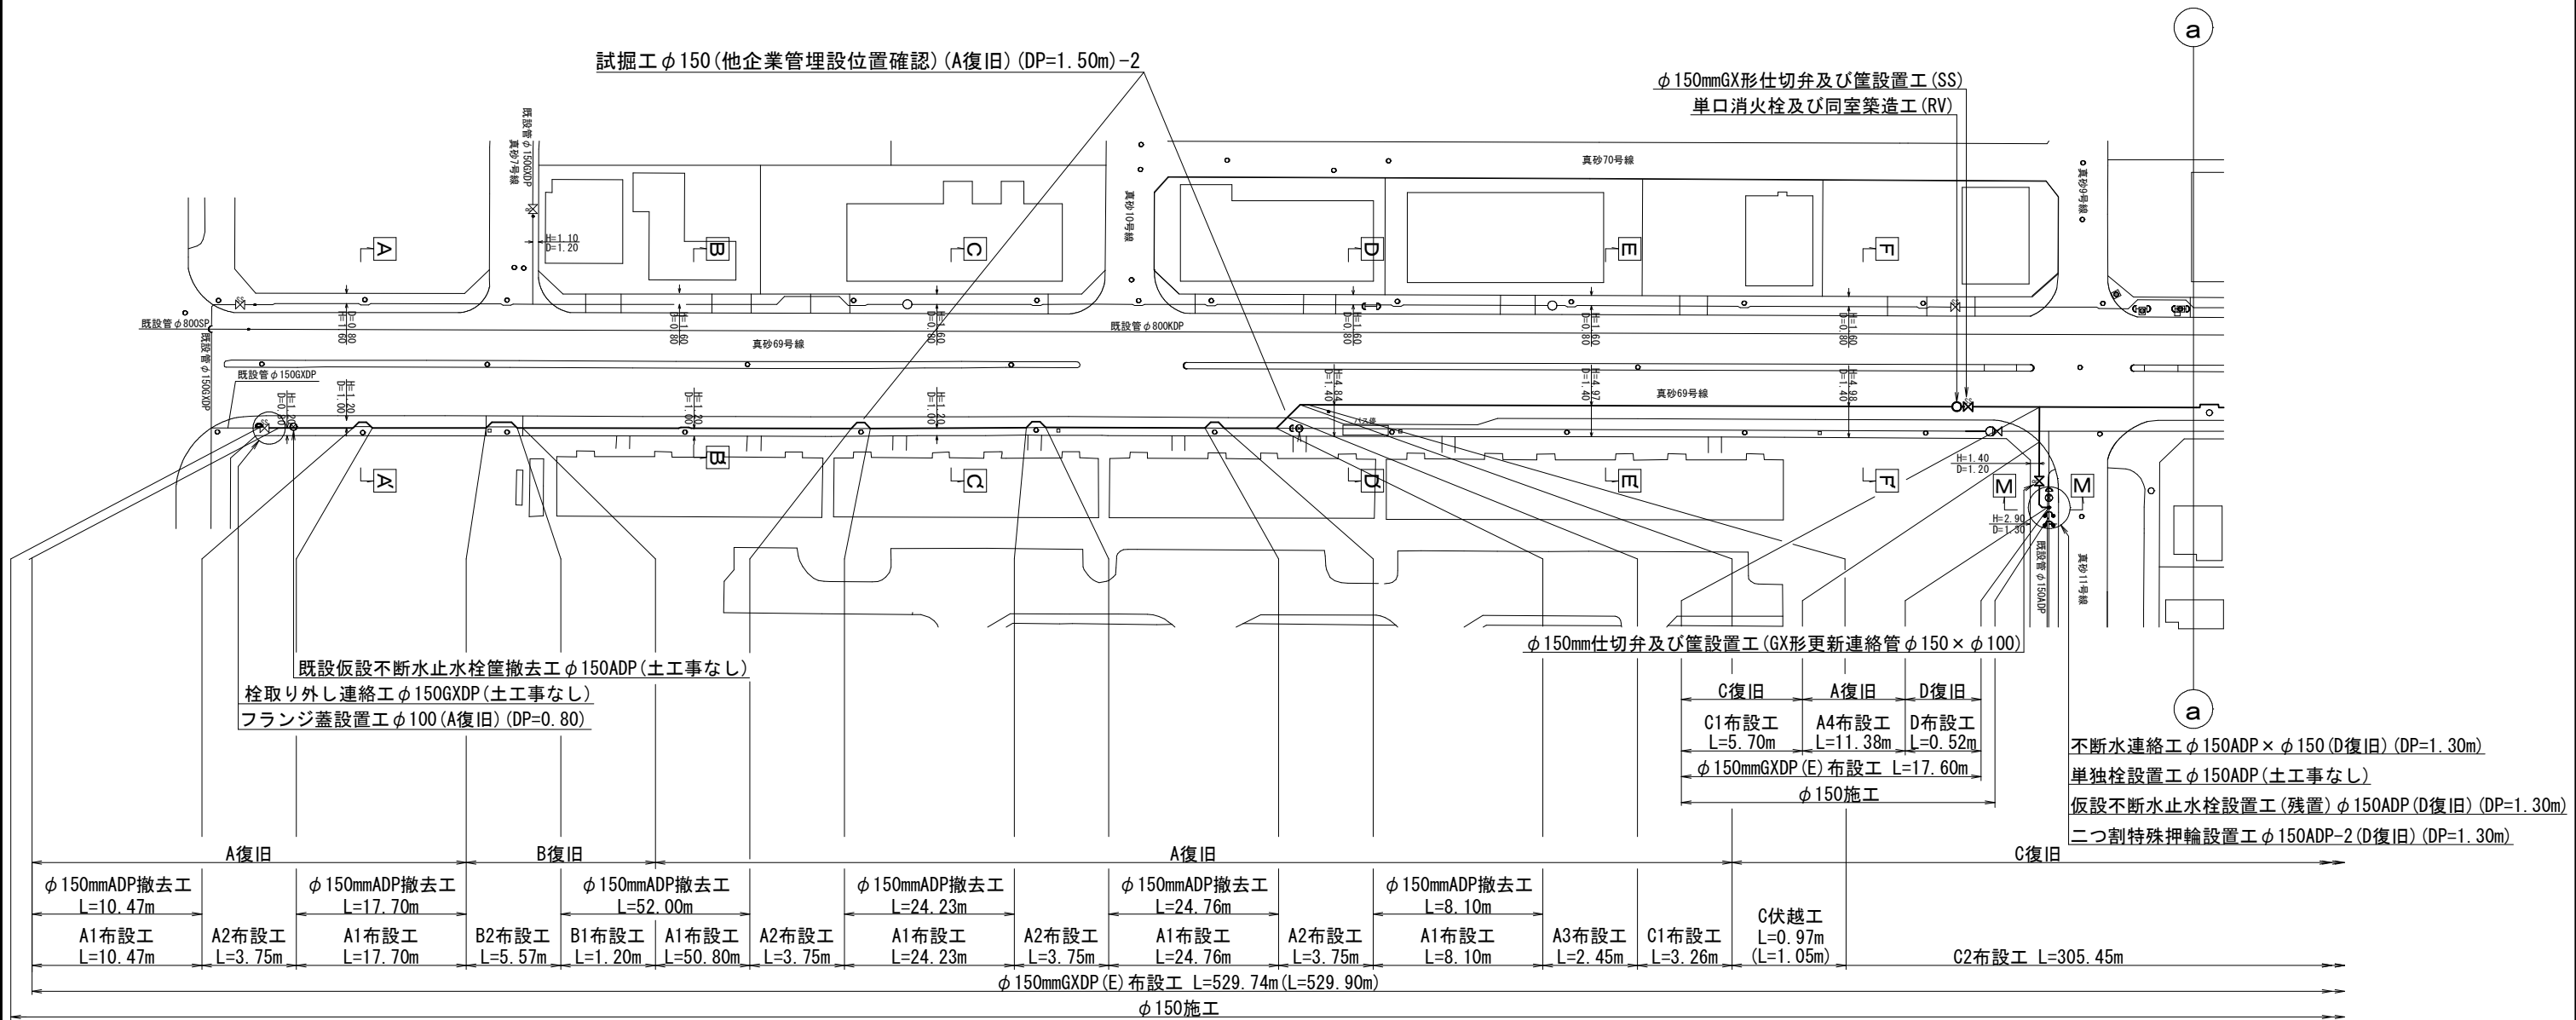
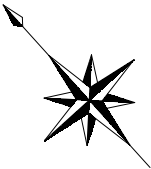
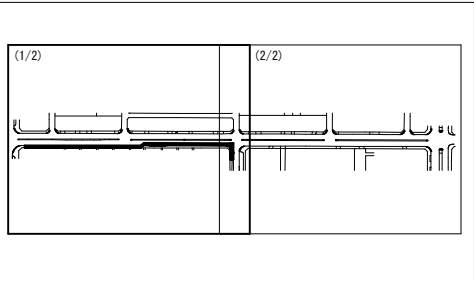


浅層埋設

工 事 名	千葉県美浜区真砂2丁目24番地先配水管整備工事		
図 名	平面図(1/2)		
図 面 数	25 葉 中 3	縮 尺	S=1:500
完 成	年 月 日	工事番号	水千8・9第15号
区 画 号	H-13	千葉県企業局	
整理番号		施工業者	
所 長	次 長	課 長	設 計
所 長	次 長	課 長	監 督
所 長	次 長	課 長	製 図


平面図(2/2) S=1:500

KEY PLAN

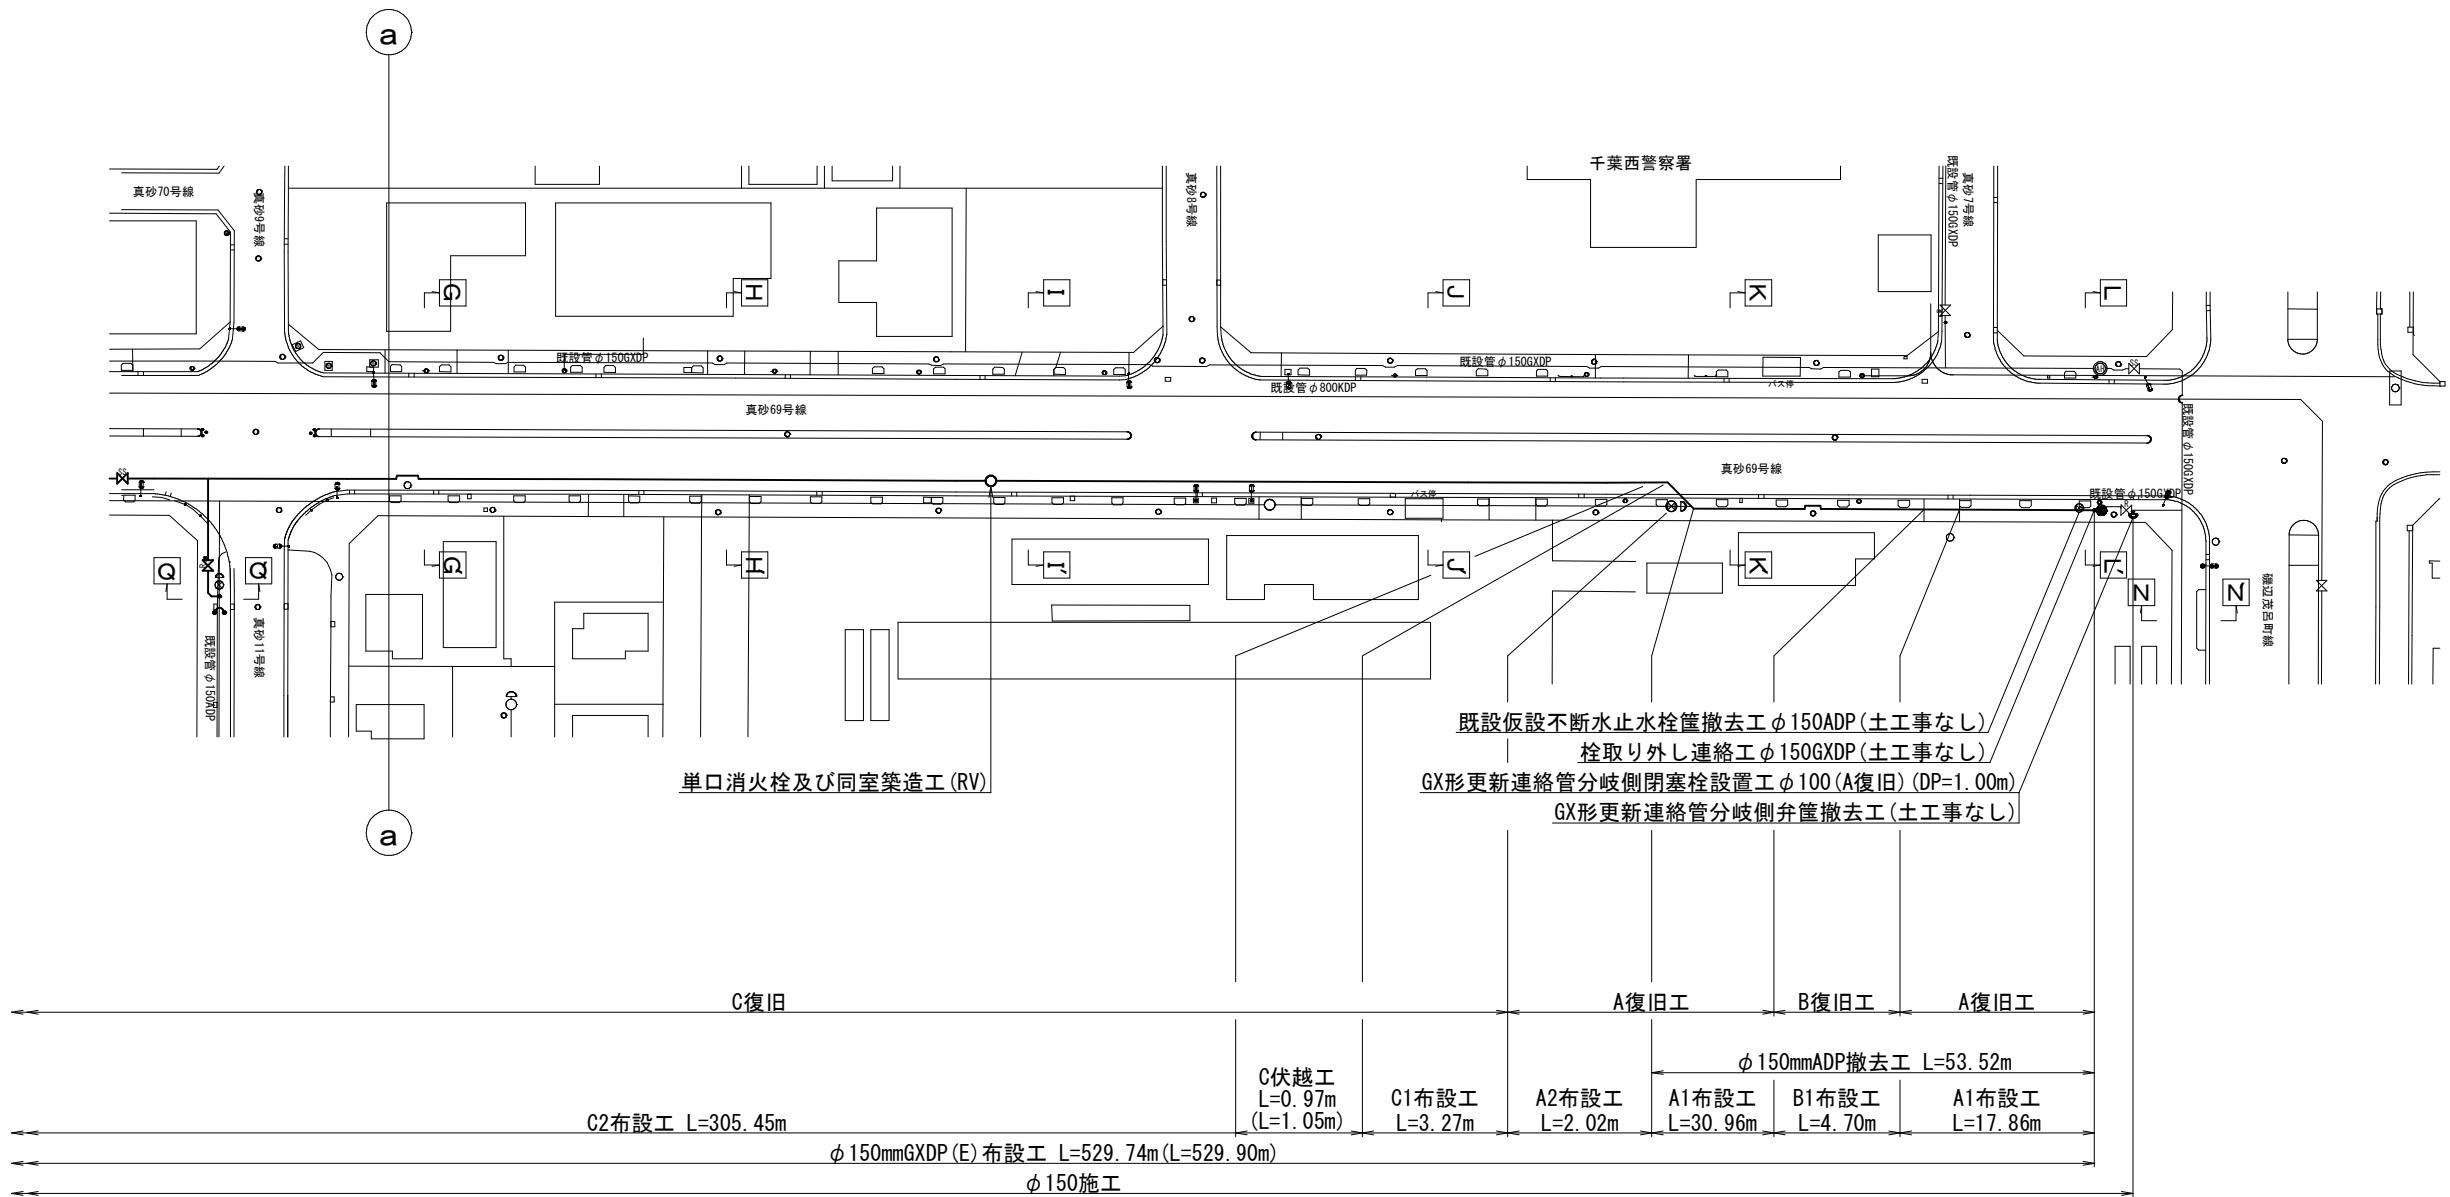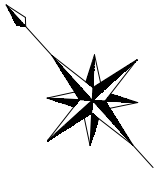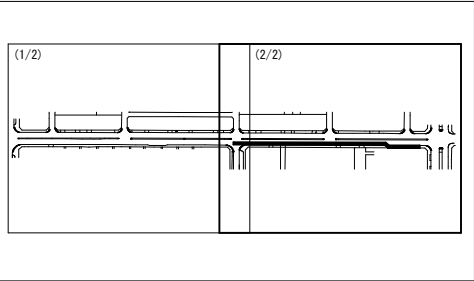

浅層埋設					
工 事 名	千葉県美浜区真砂2丁目24番地先配水管整備工事				
図 名	平面図(2/2)				
図 面 数	25	葉 中	4	縮 尺	S=1:500
完 成 区 画 記	年 月 日	工事番号	水千8・9第15号		
区 画 記	H-13		千葉県企業局		
整理番号			施工業者		
所長	次長	課長	設計	製図	
所長	次長	課長	監督	製図	

単独撤去平面図 S=1:500


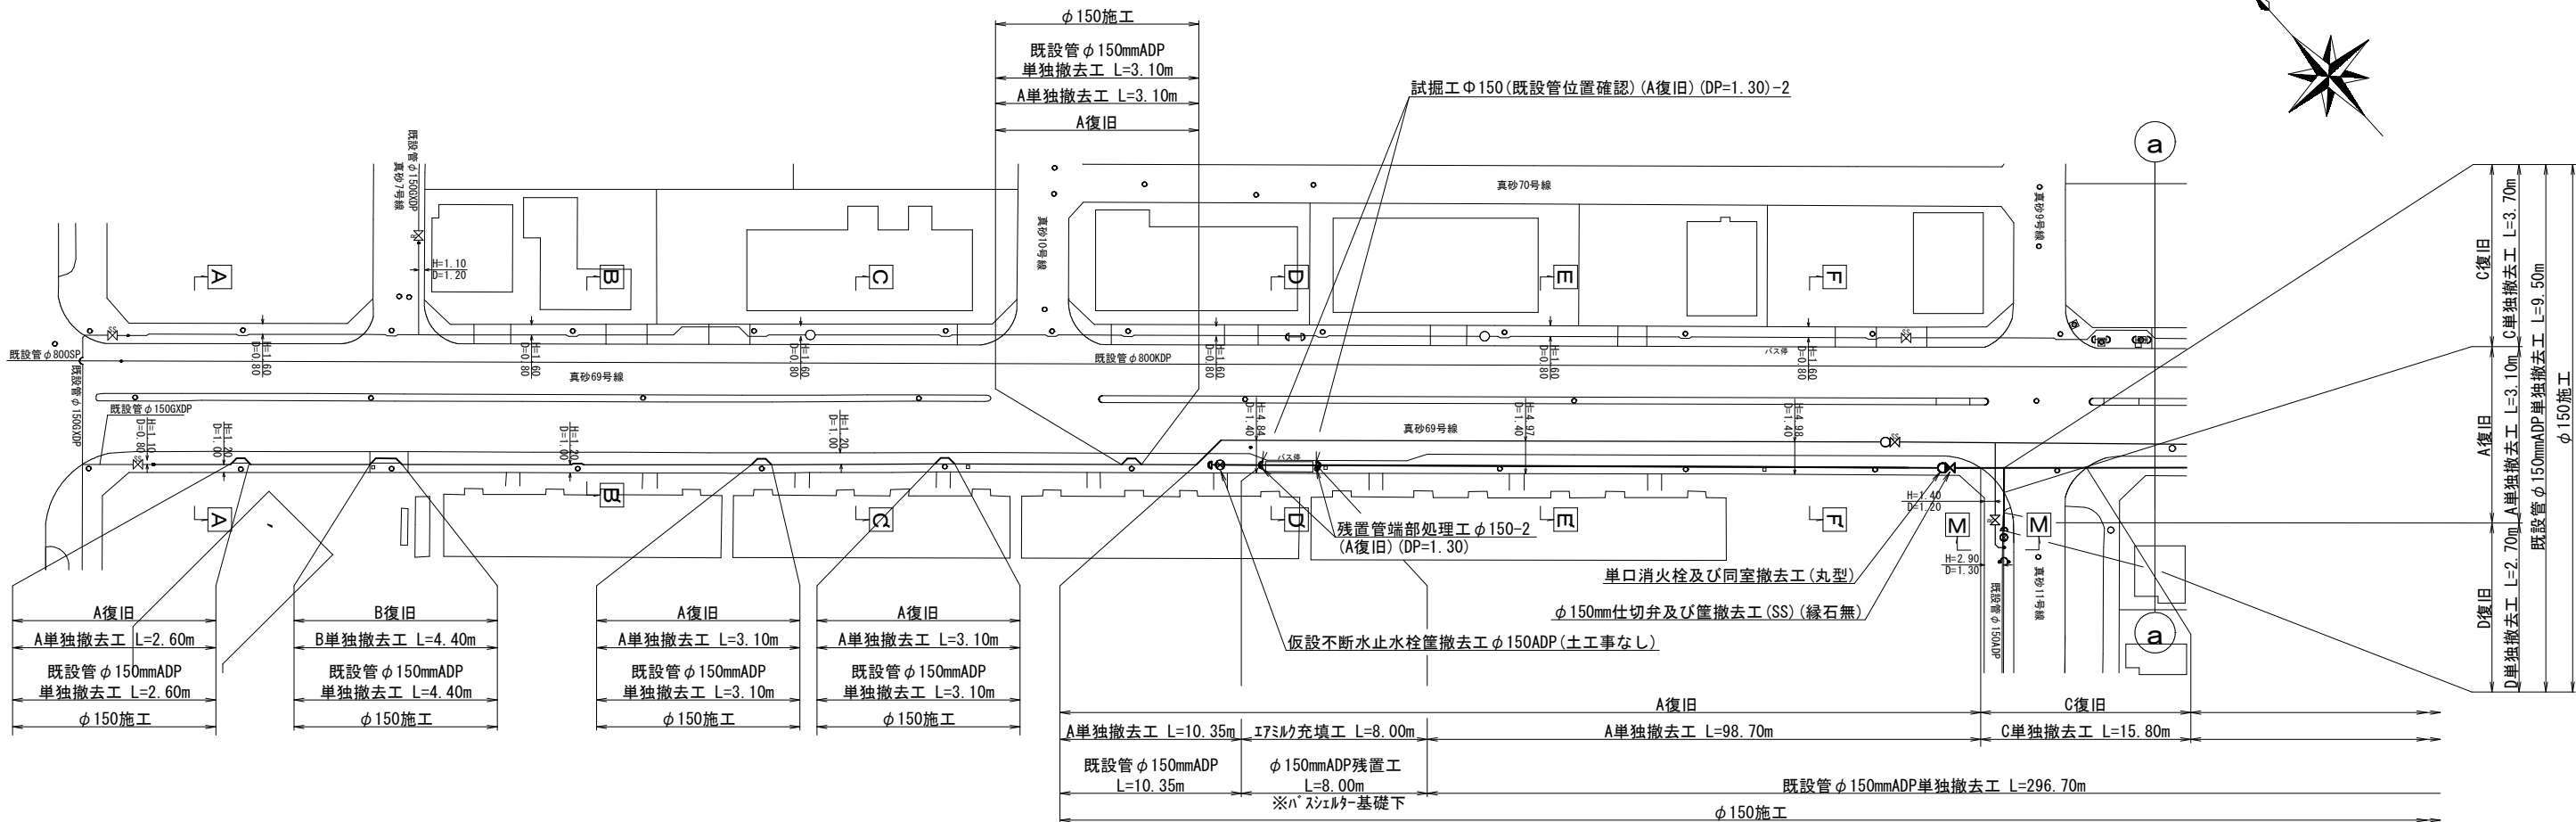


エアミルク充填工設備参考図 Free

※圧縮強度 $\sigma = 1.0\text{N/mm}^2$

エア抜き口



注入口

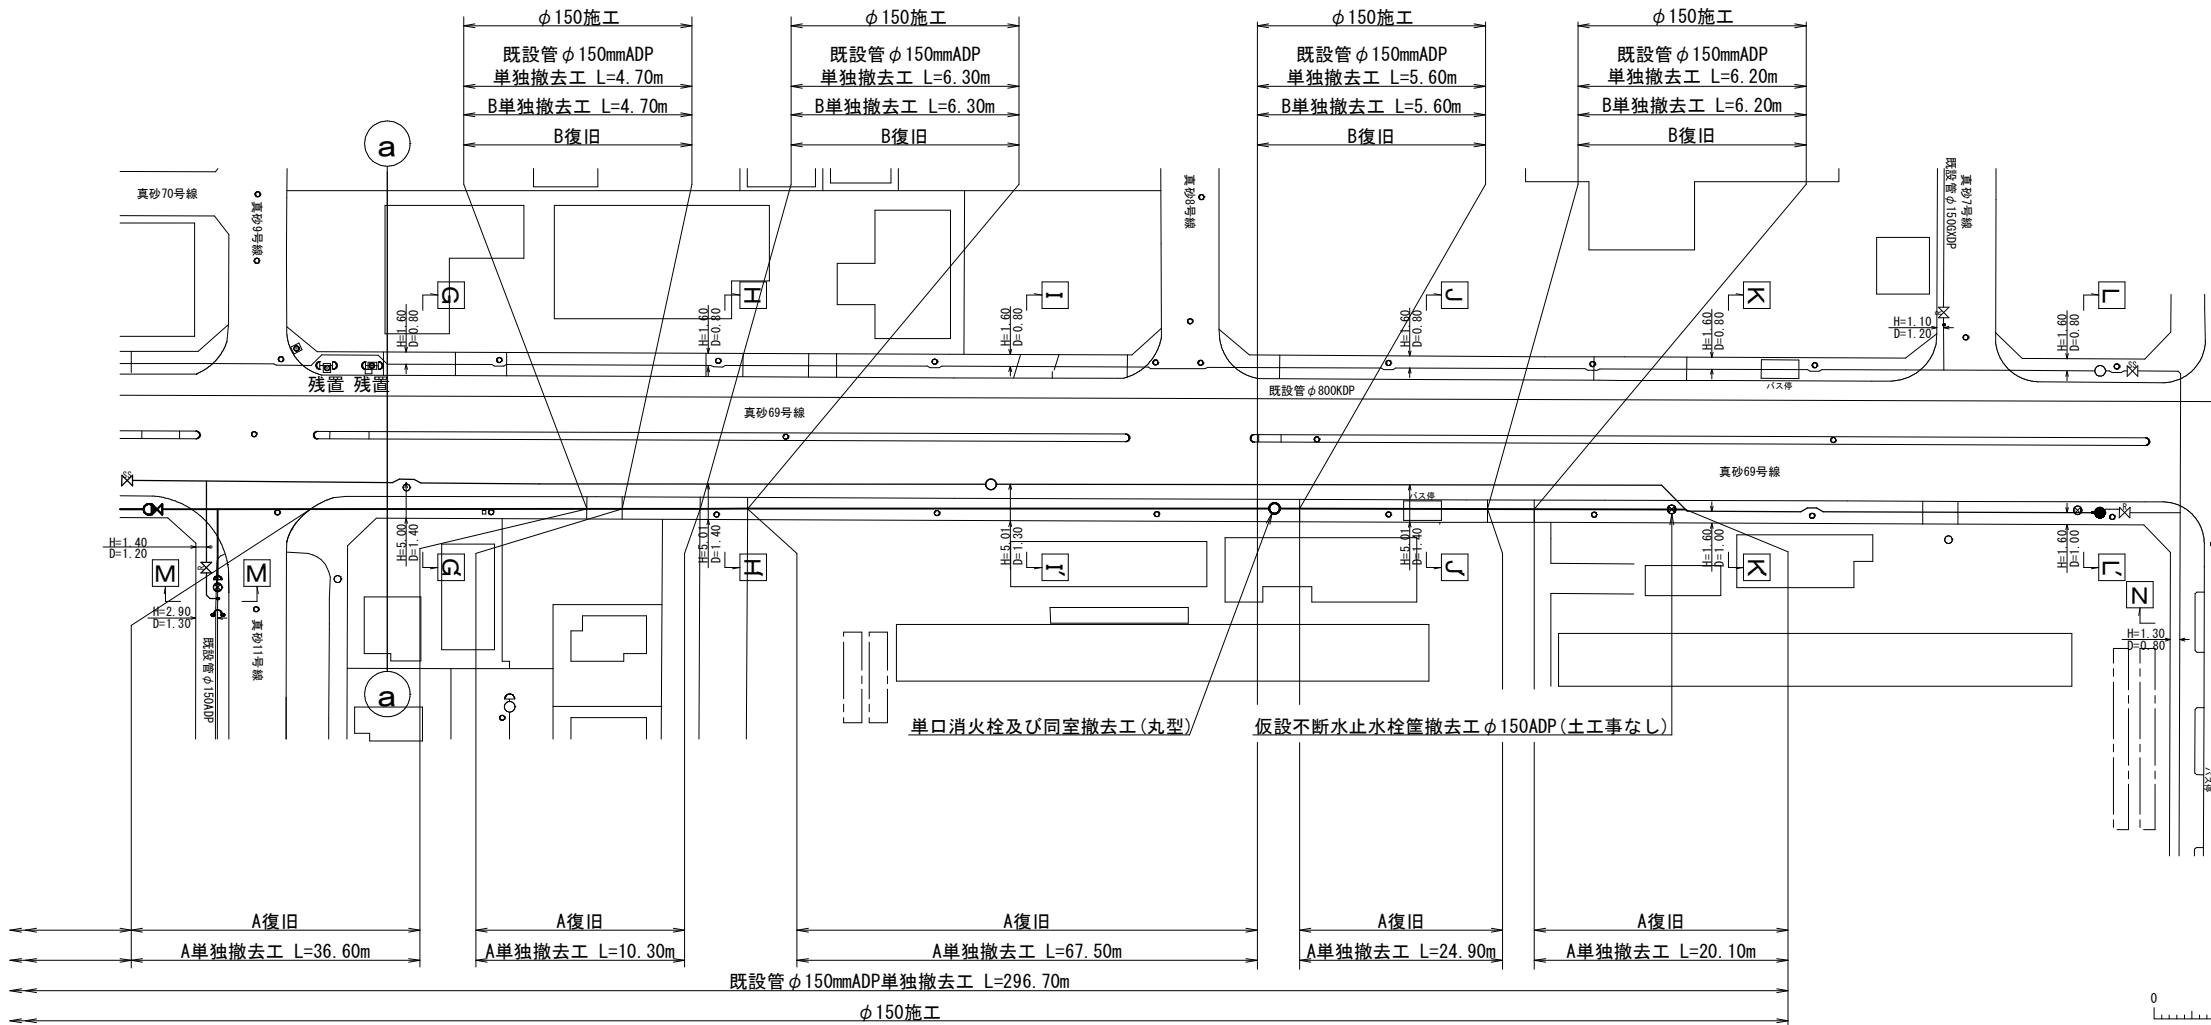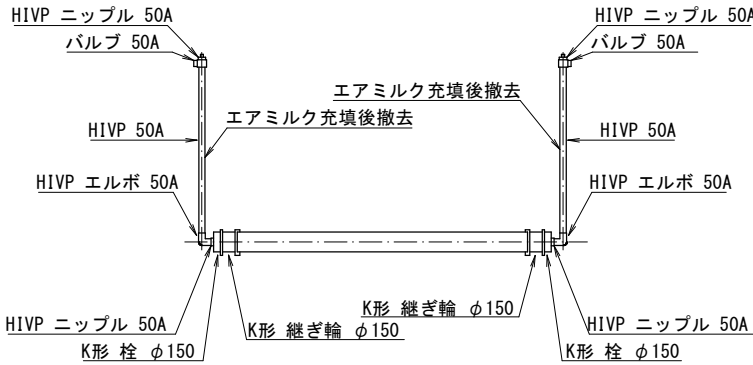

浅層埋設

工 事 名	千葉市美浜区真砂2丁目24番地先配水管整備工事				
図 面 名	単独撤去平面図				
図 面 数	25 葉 中 5		縮 尺	S=1:500	
完 成 日	年 月 日	工 事 番 号	水千8・9第15号		
区 画 記 号	H-13		千葉県企業局		
整理番号	施 工 業 者				
所 長	次 長	課 長	設 計	製 図	
所 長	次 長	課 長	監 督	製 図	



横断面図(1/7) s=1:50

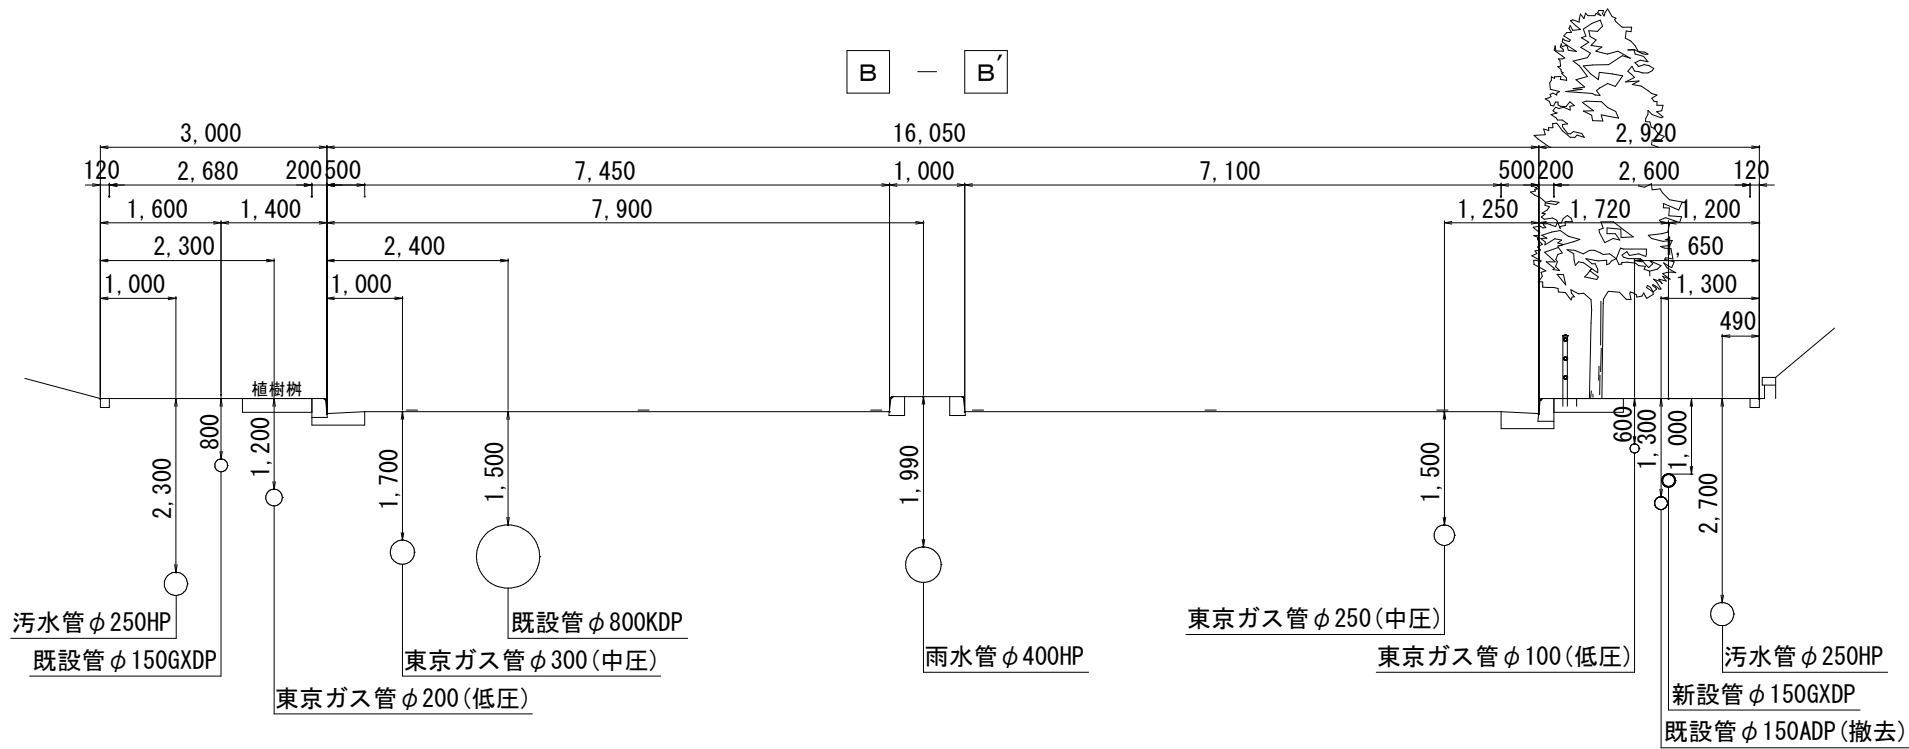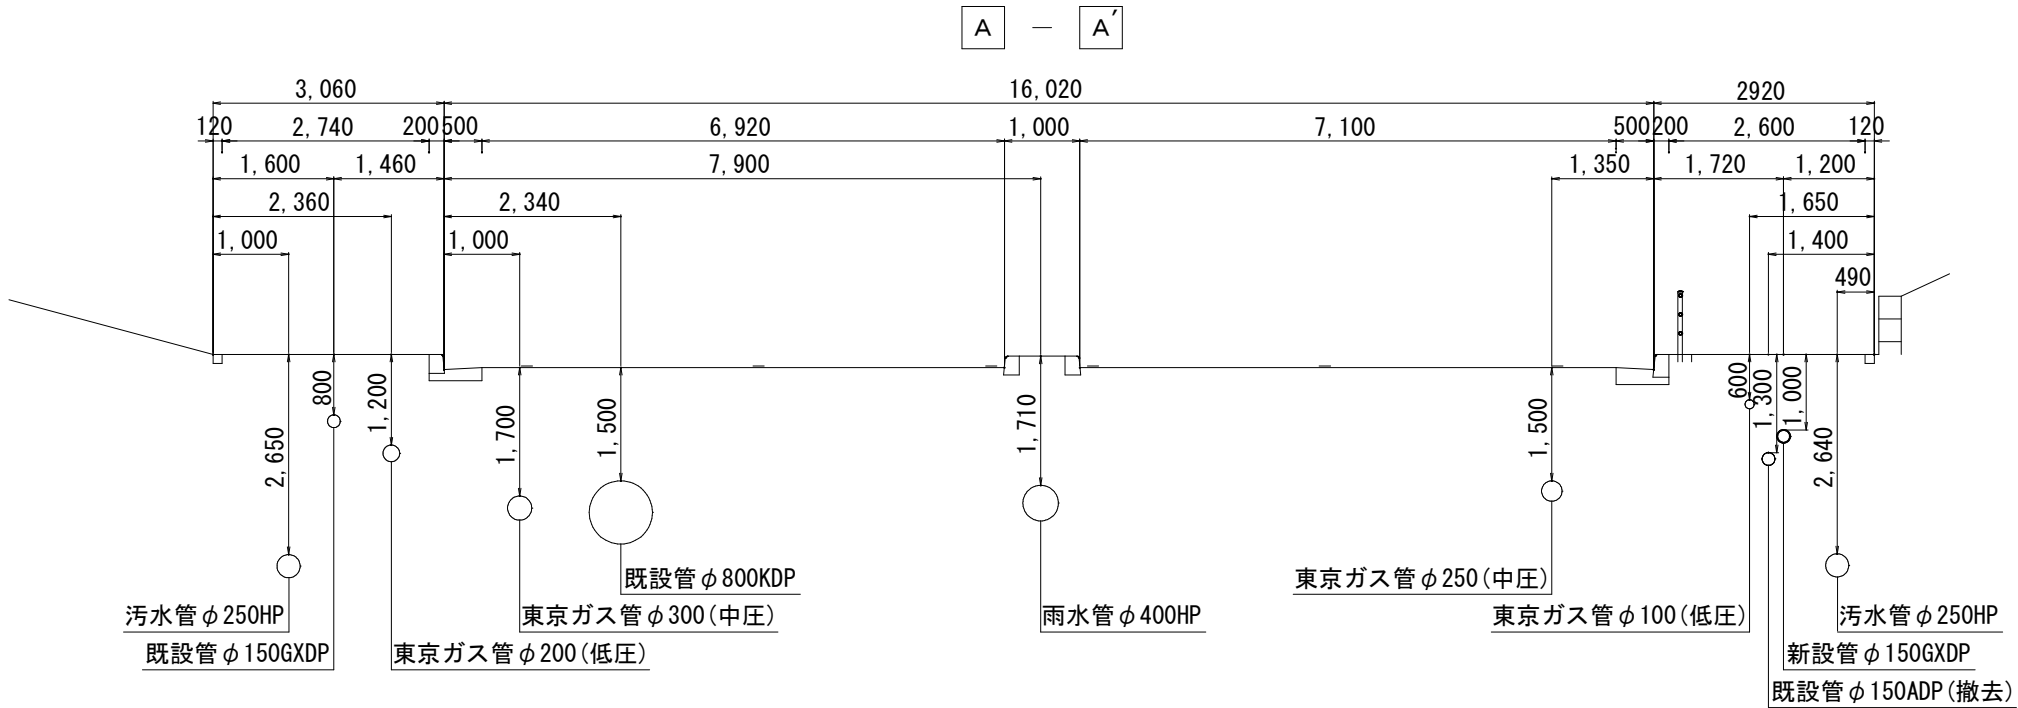

浅層埋設



工 事 名	千葉県美浜区真砂2丁目24番地先配水管整備工事				
図 名	横断面図(1/7)				
図 面 数	25	葉 中	6	縮 尺	S=1:50
完 成	年	月	日	工事番号	水千8・9第15号
区 画 記 号	H-13 千葉県企業局				
整理番号	施工業者				
所 長	次 長	課 長	設 計	監 督	製 図
所 長	次 長	課 長	監 督	製 図	

横断面図(2/7) s=1:50

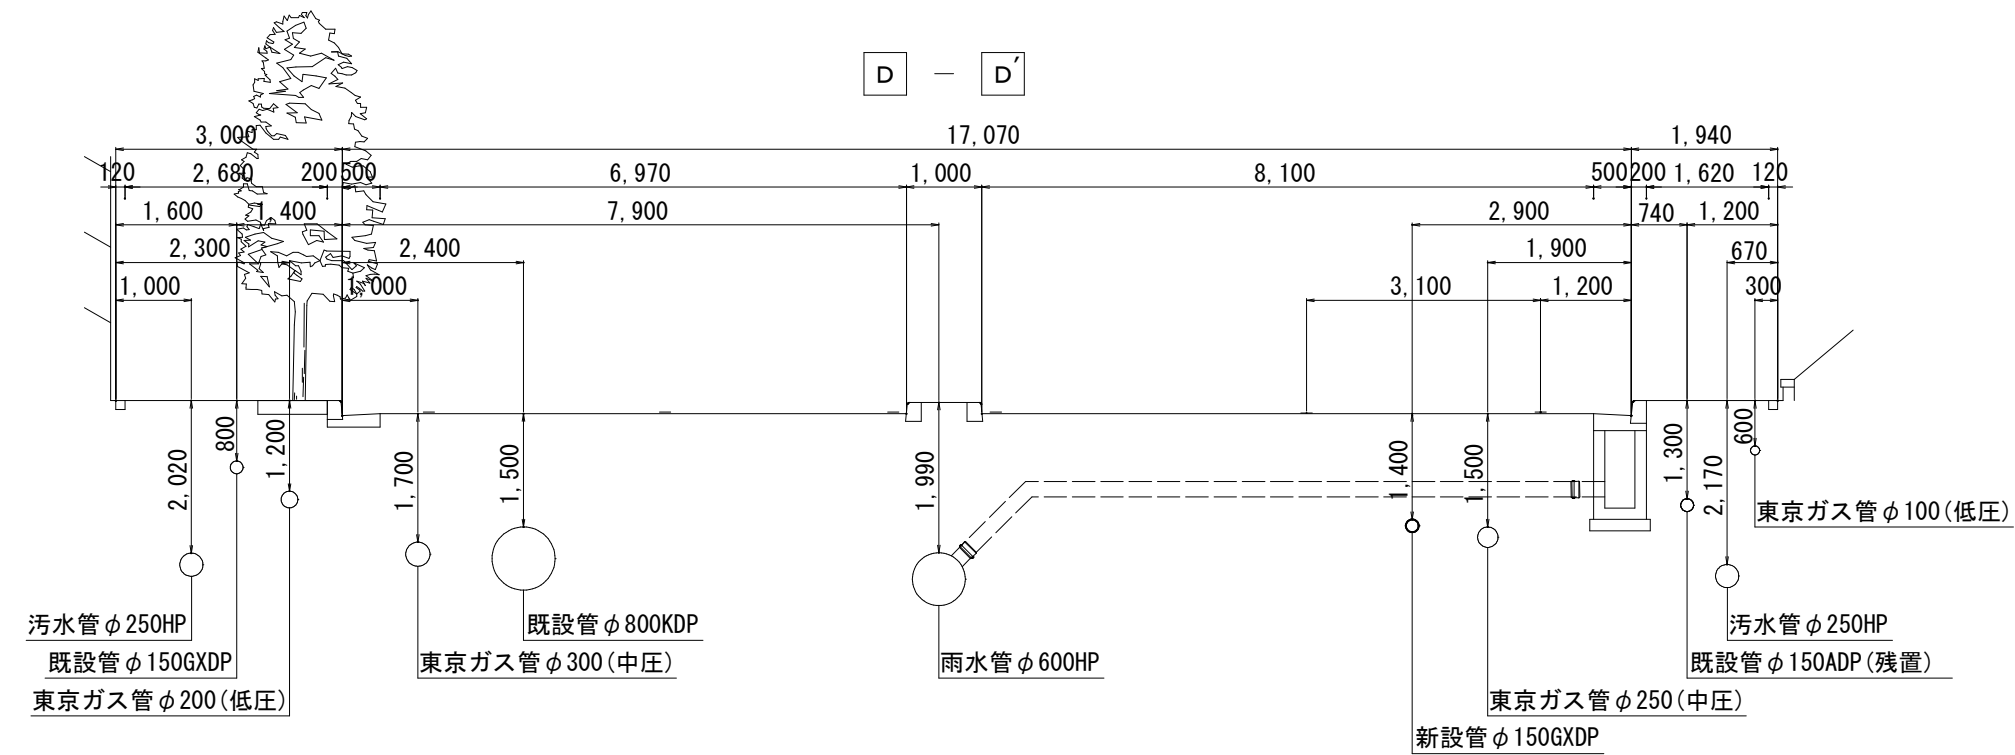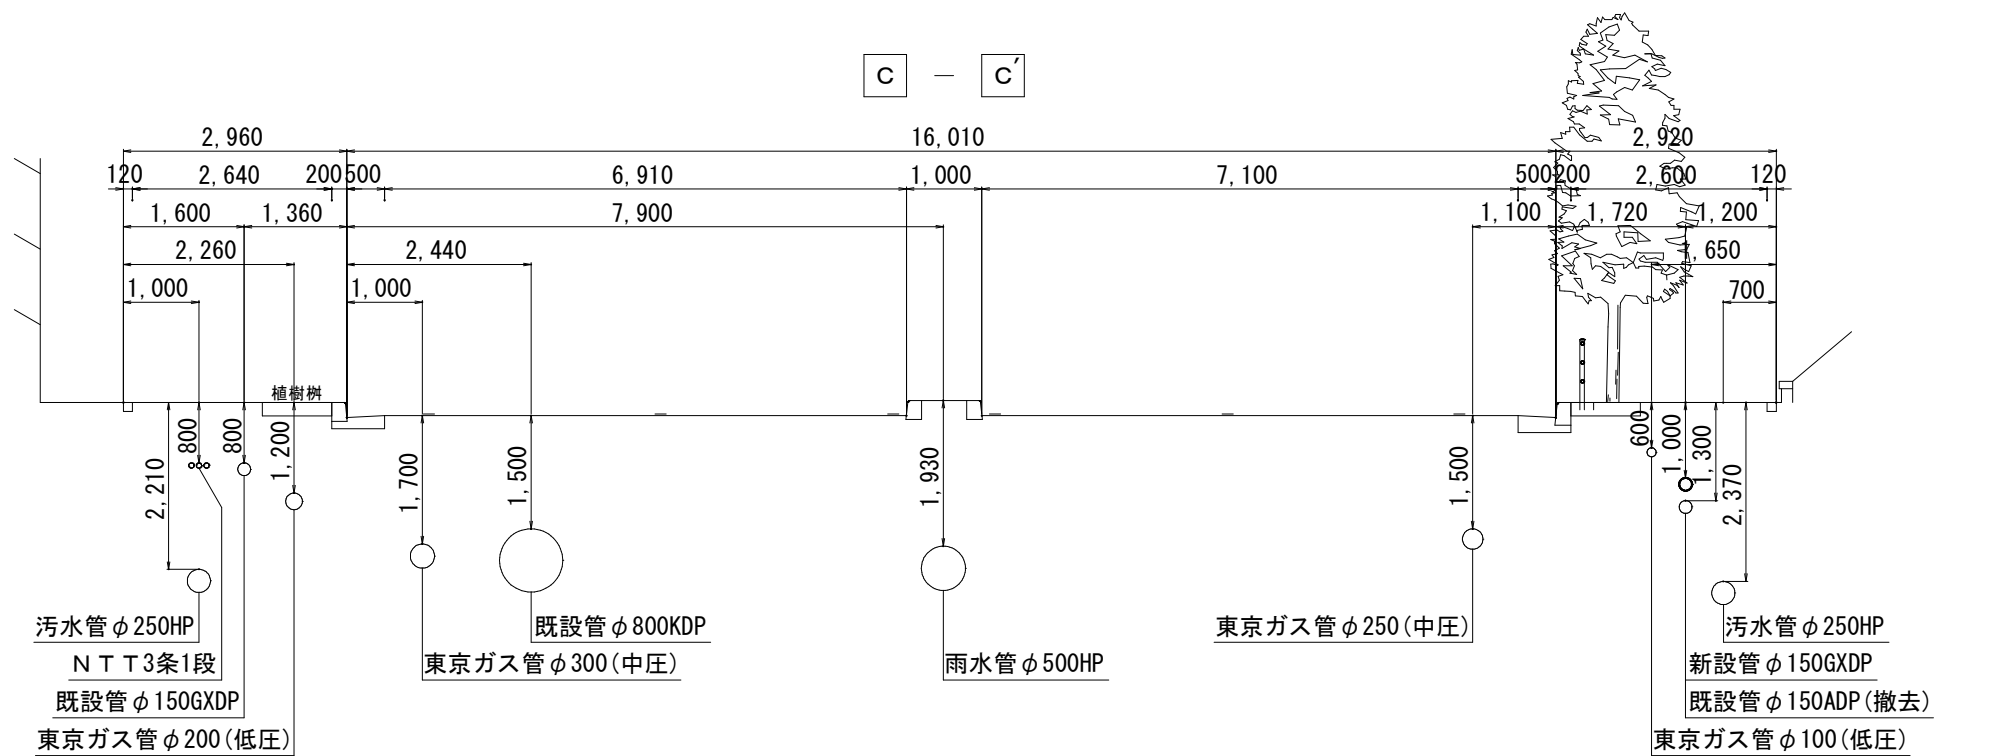



浅層埋設					
工 事 名	千葉県美浜区真砂2丁目24番地先配水管整備工事				
図 名	横断面図(2/7)				
図 面 数	25 葉 中 7		縮 尺	s=1:50	
完 成	年	月	日	工事番号	水千8・9第15号
区 画 記 号	H-13		千葉県企業局		
整理番号			施工業者		
所 長	次 長	課 長	設 計	製 図	
所 長	次 長	課 長	監 督	製 図	

横断面図(3/7) s=1:50

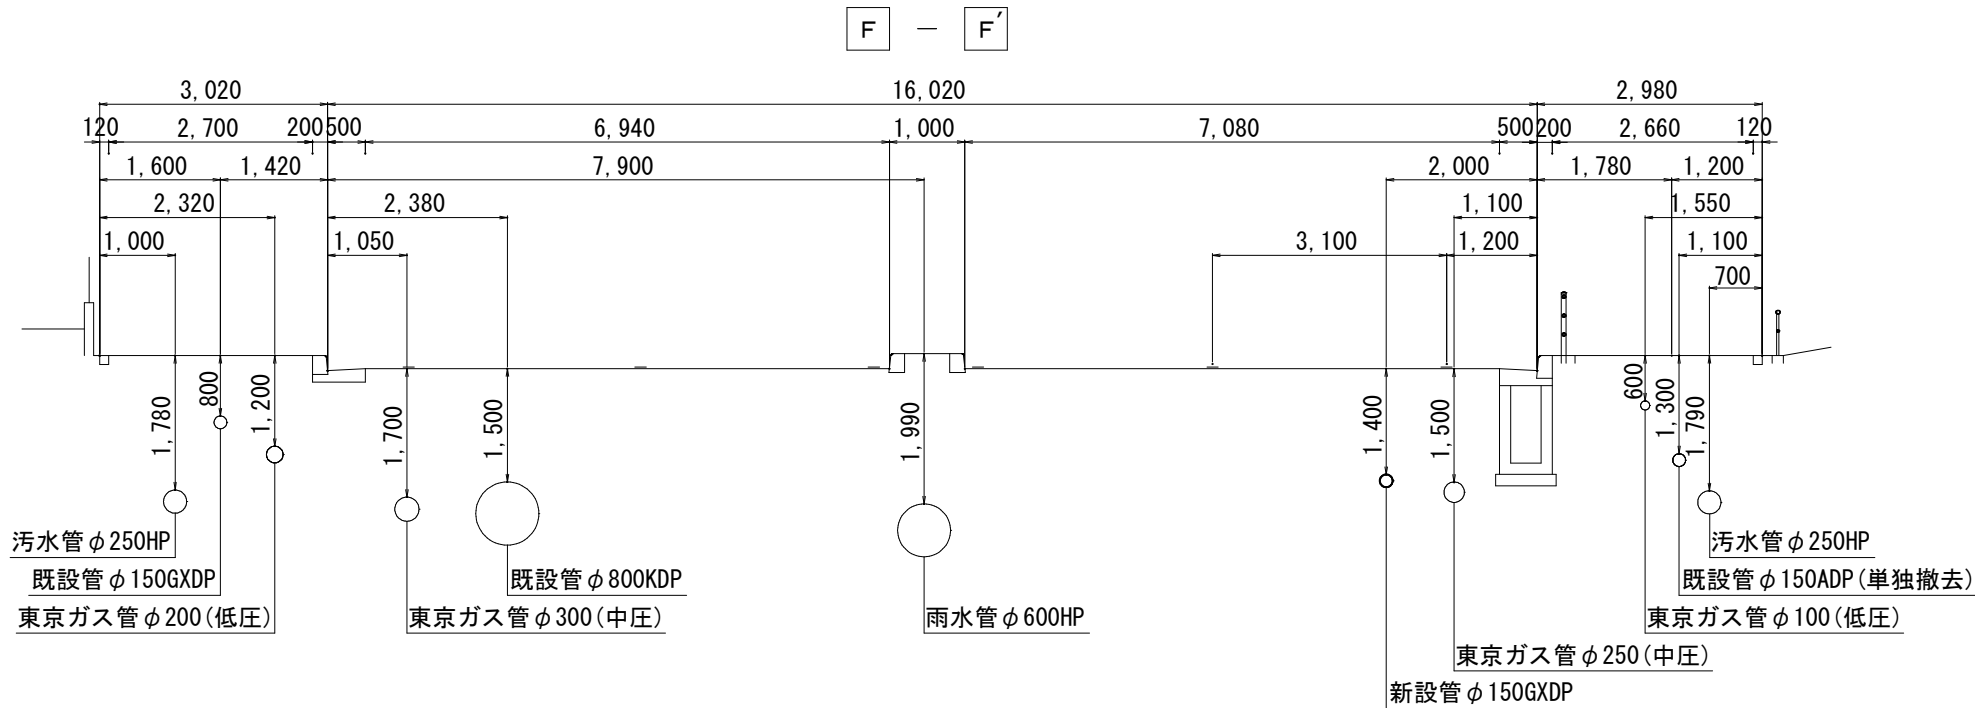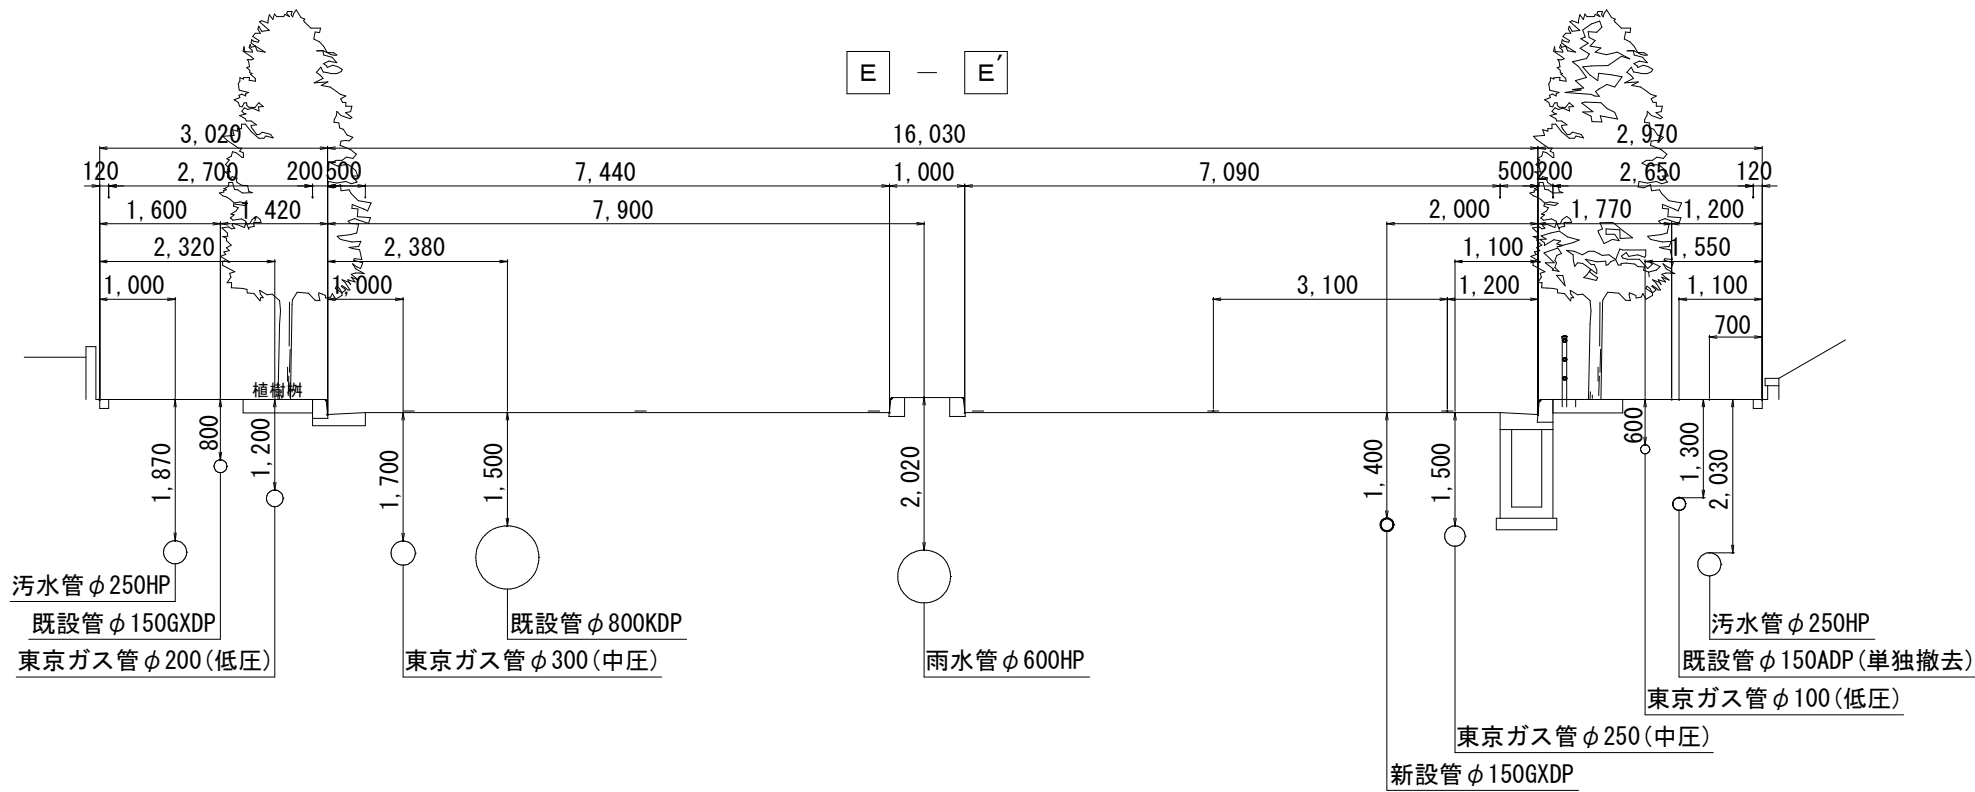

浅層埋設					
工 事 名	千葉県美浜区真砂2丁目24番地先配水管整備工事				
図 名	横断面図(3/7)				
図 面 数	25葉中8		縮 尺	S=1:50	
完 成 日	年 月 日	工事番号	水千8・9第15号		
区 画 記 号	H-13		千葉県企業局		
整理番号			施工業者		
所長	次長	課長	設計	製図	
所長	次長	課長	監督	製図	



横断面図(4/7) s=1:50

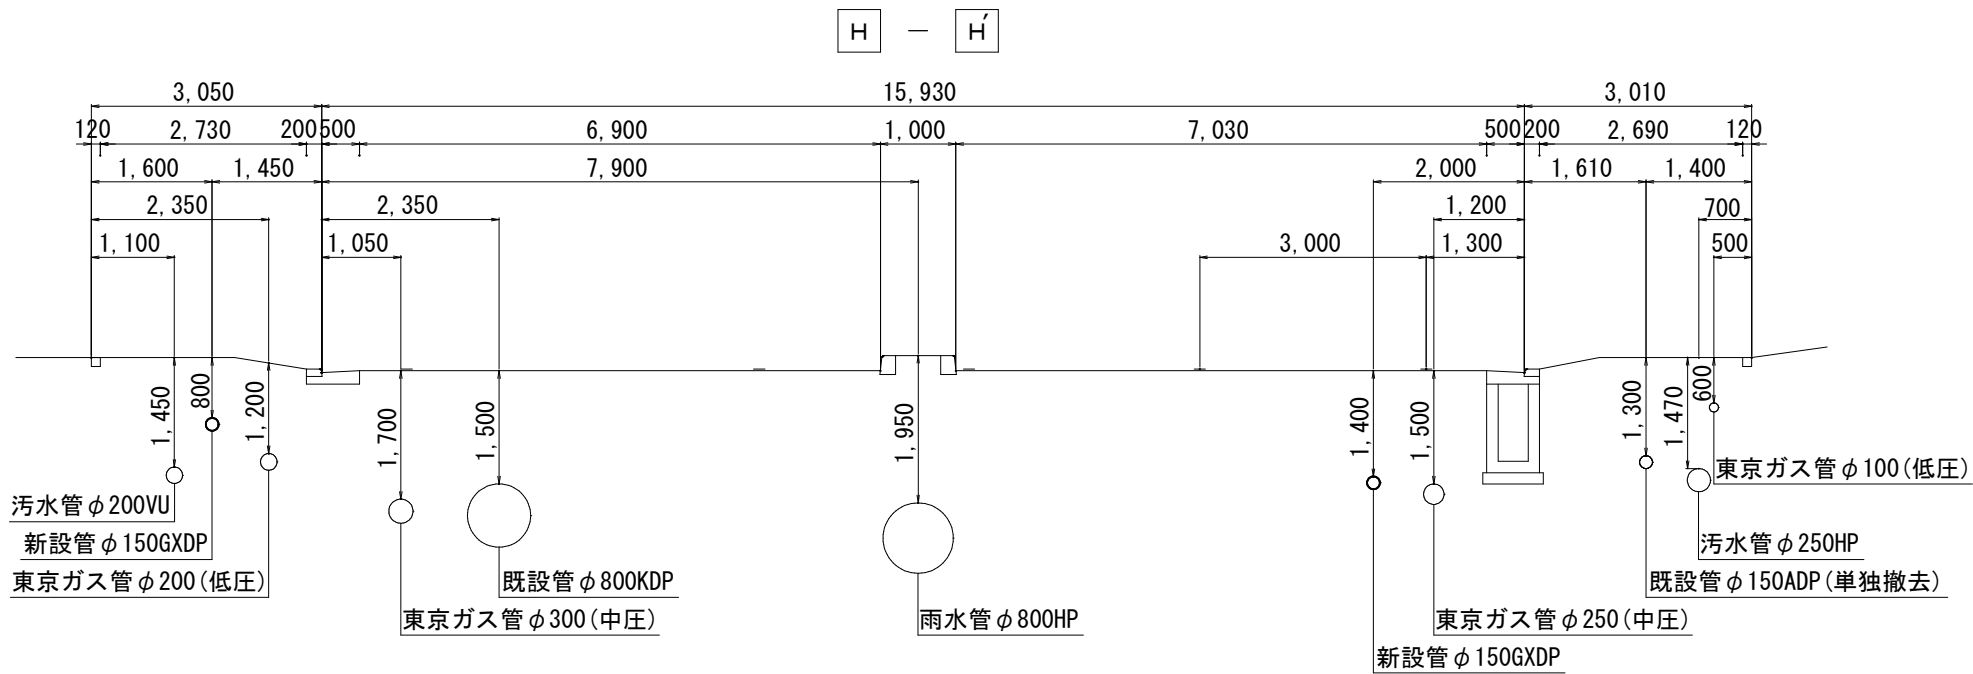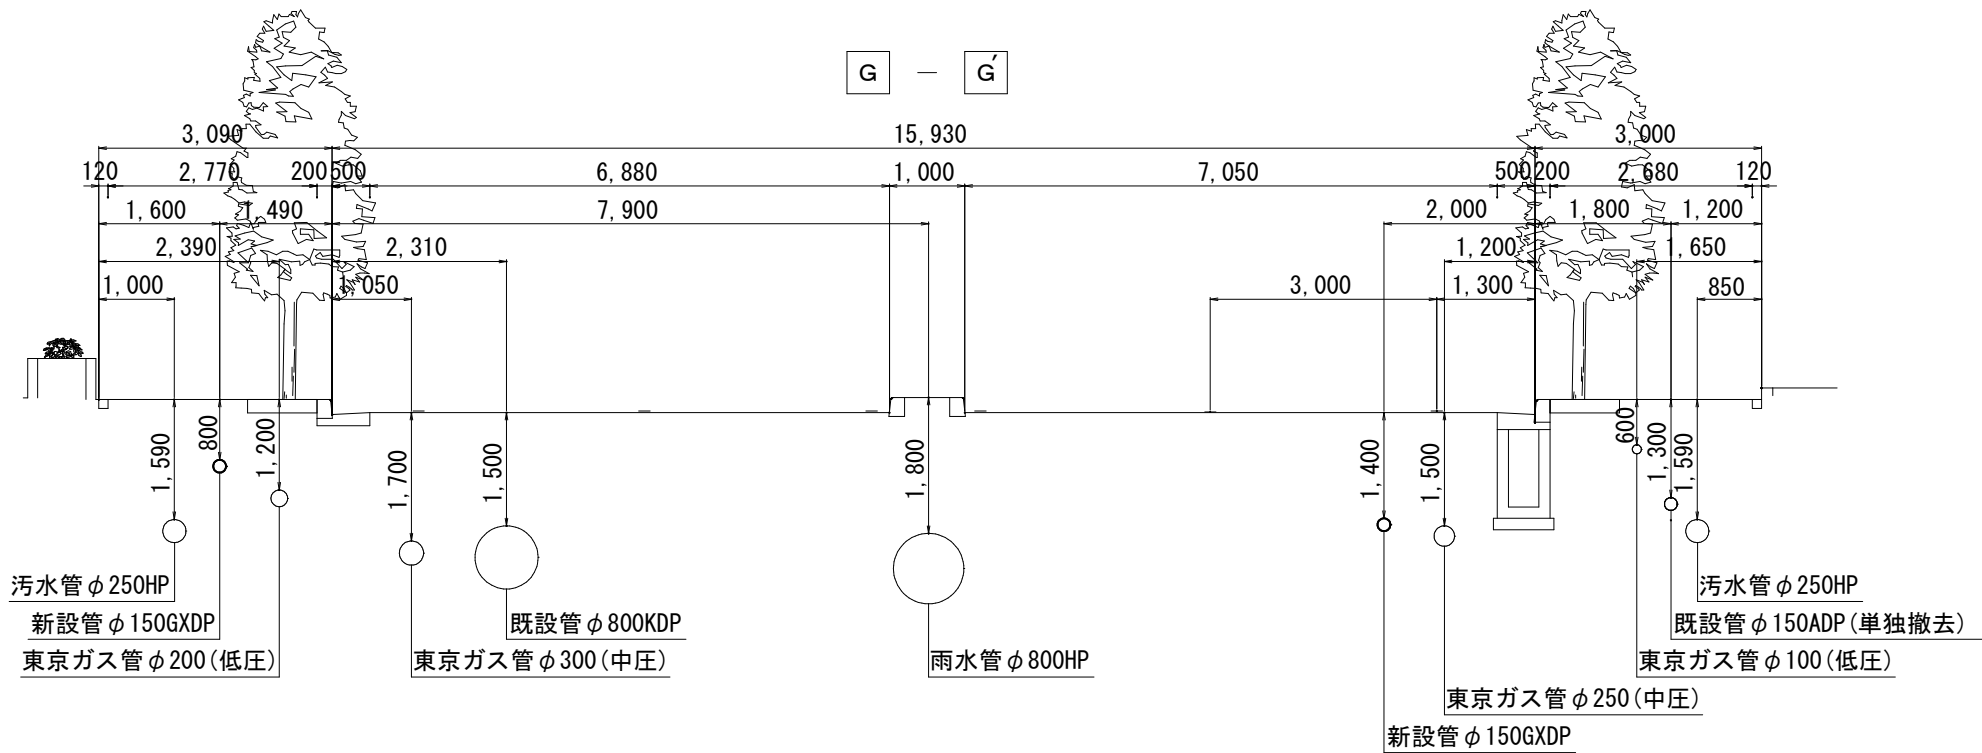

浅層埋設

工 事 名	千葉県美浜区真砂2丁目24番地先配水管整備工事				
図 面 名	横断面図(4/7)				
図 面 枚 数	25 葉 中 9		縮 尺	S=1:50	
完 成 日	年	月	日	工事番号	水千8・9第15号
区 画 記 号	H-13		千葉県企業局		
整理番号	施工業者				
所 長	次 長	課 長	設 計	製 図	
所 長	次 長	課 長	監 督	製 図	



横断面図 (5/7) s=1:50

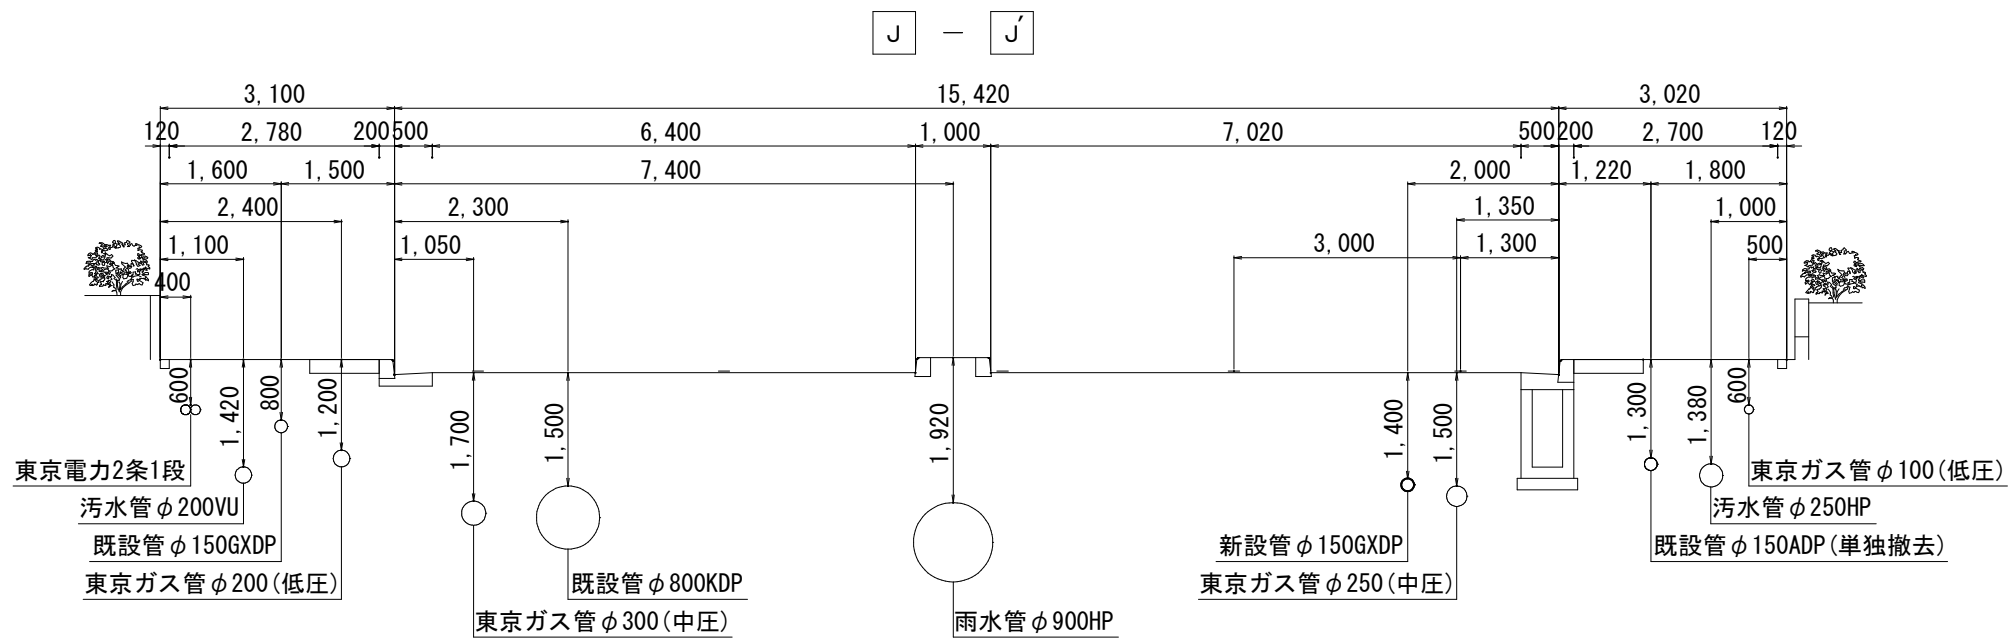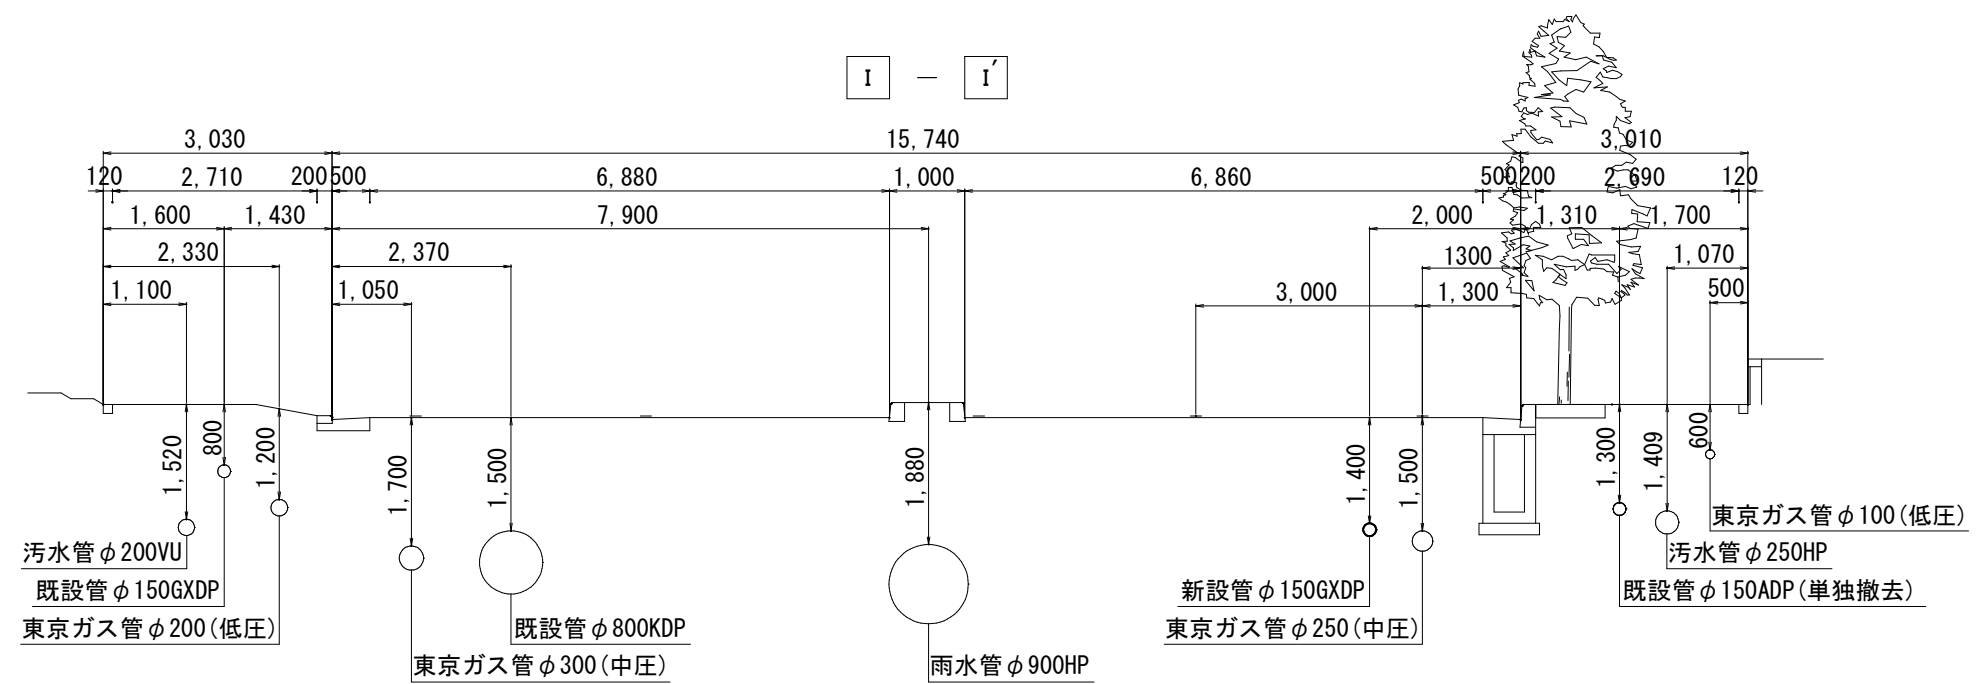

浅層埋設

工 事 名 称	千葉市美浜区真砂2丁目24番地先配水管整備工事				
図 面 名 称	横断面図 (5/7)				
図 面 枚 数	25 葉 中 10		縮 尺	S=1:50	
完 成 年 月 日			工事番号	水千8・9第15号	
区 画 区 記 号	H-13		千葉県企業局		
整理番号	施工業者				
所 長	次 長	課 長	設 計	製 図	
所 長	次 長	課 長	監 督	製 図	



横断面図(6/7) s=1:50

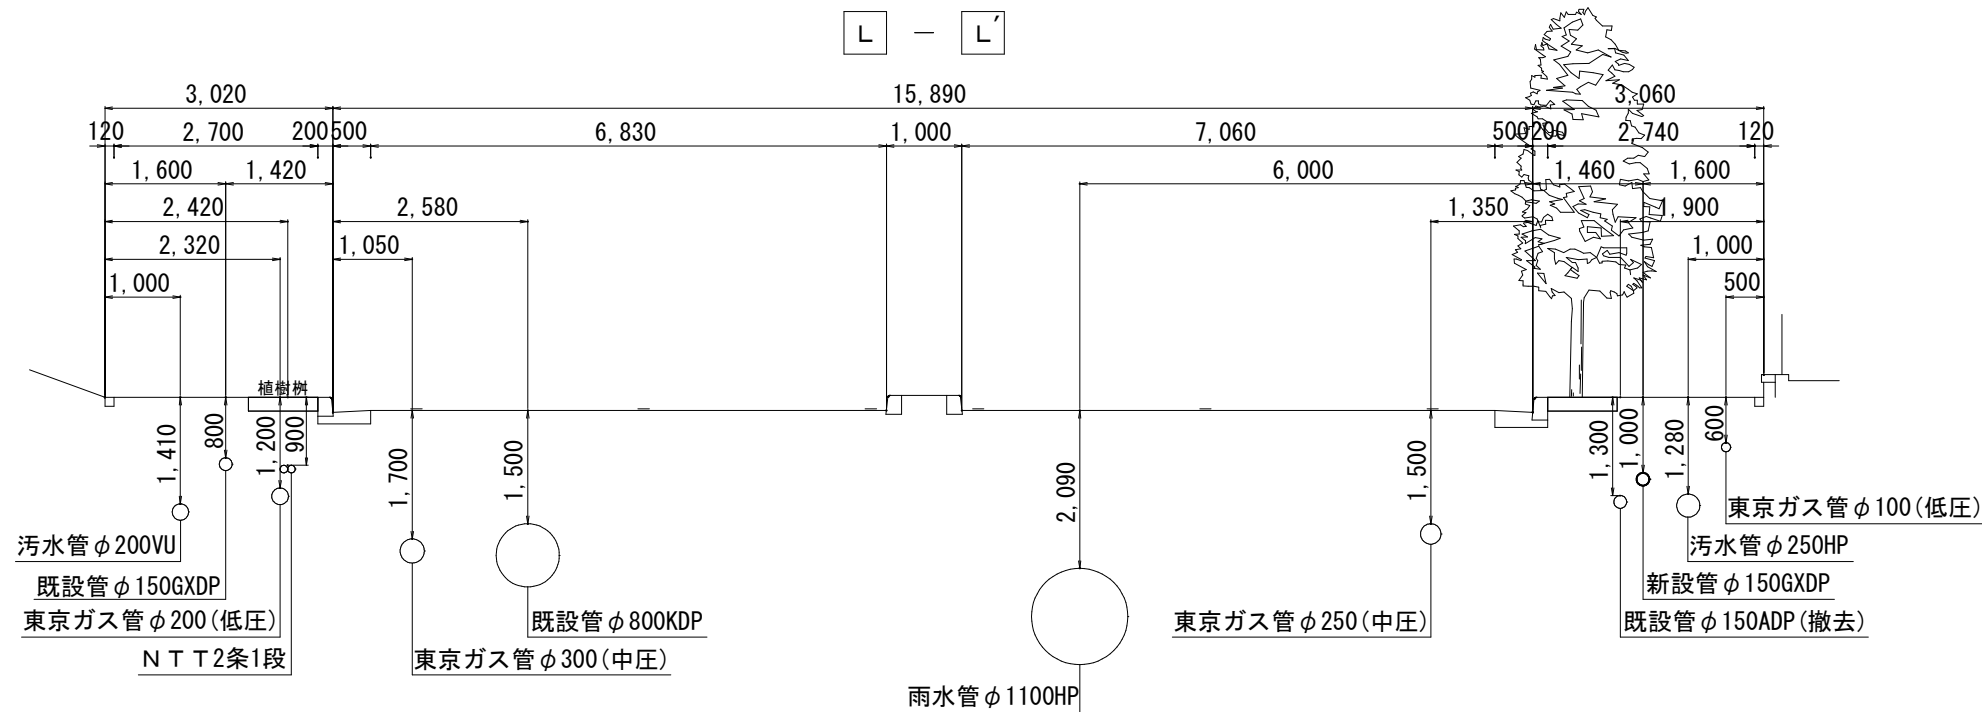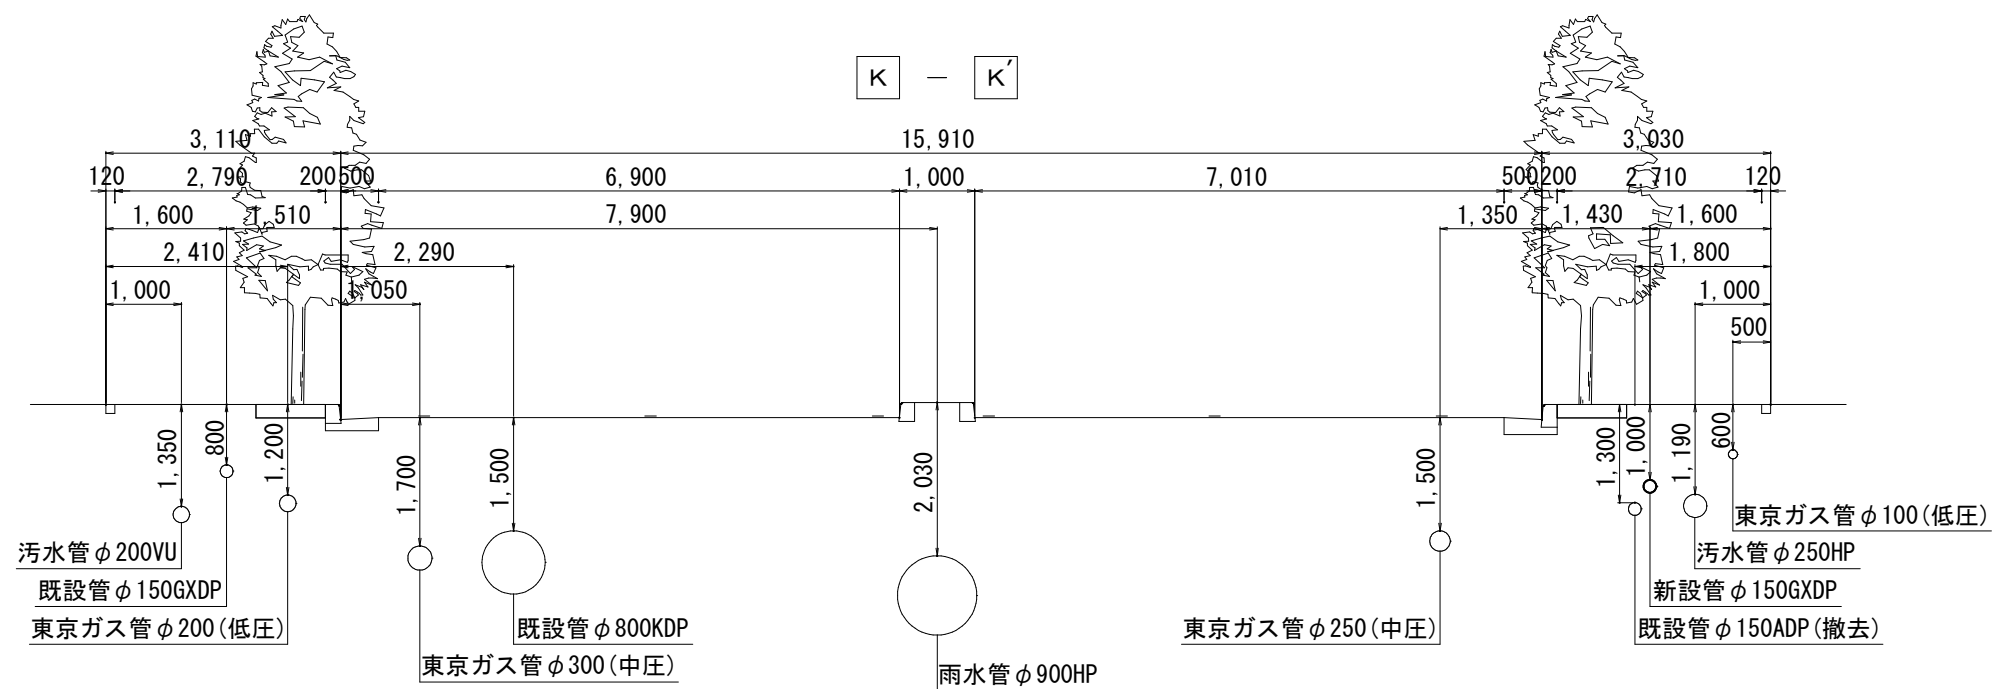

浅層埋設

工 事 名	千葉県美浜区真砂 2 丁目 2 4 番地先配水管整備工事				
図 面 名	横断面図 (6/7)				
図 面 枚 数	25 葉 中 11		縮 尺	S=1:50	
完 成 日	年	月	日	工事番号	水千 8・9 第 15 号
区 画 記 号	H-13		千葉県企業局		
整理番号			施工業者		
所 長	次 長	課 長	設 計	製 図	
所 長	次 長	課 長	監 督	製 図	

横断面図(7/7) s=1:50

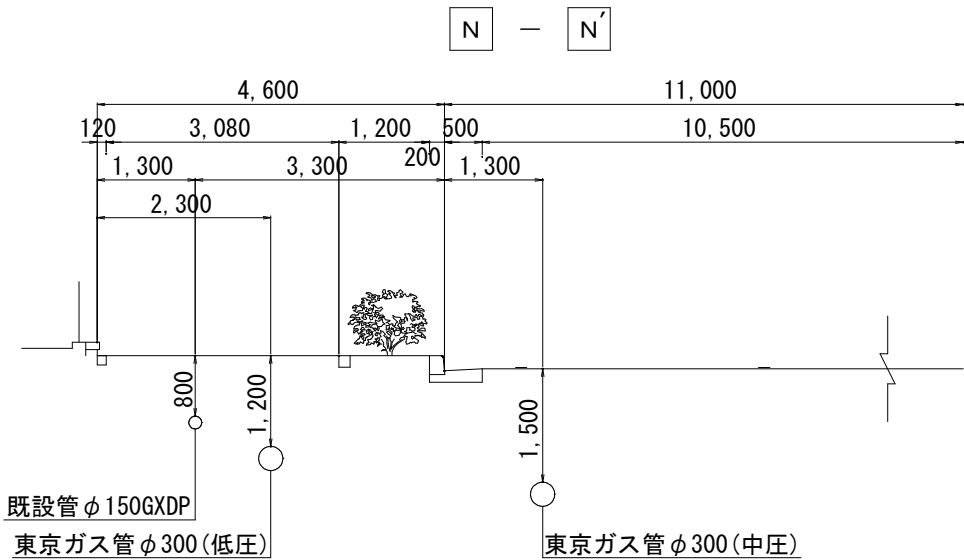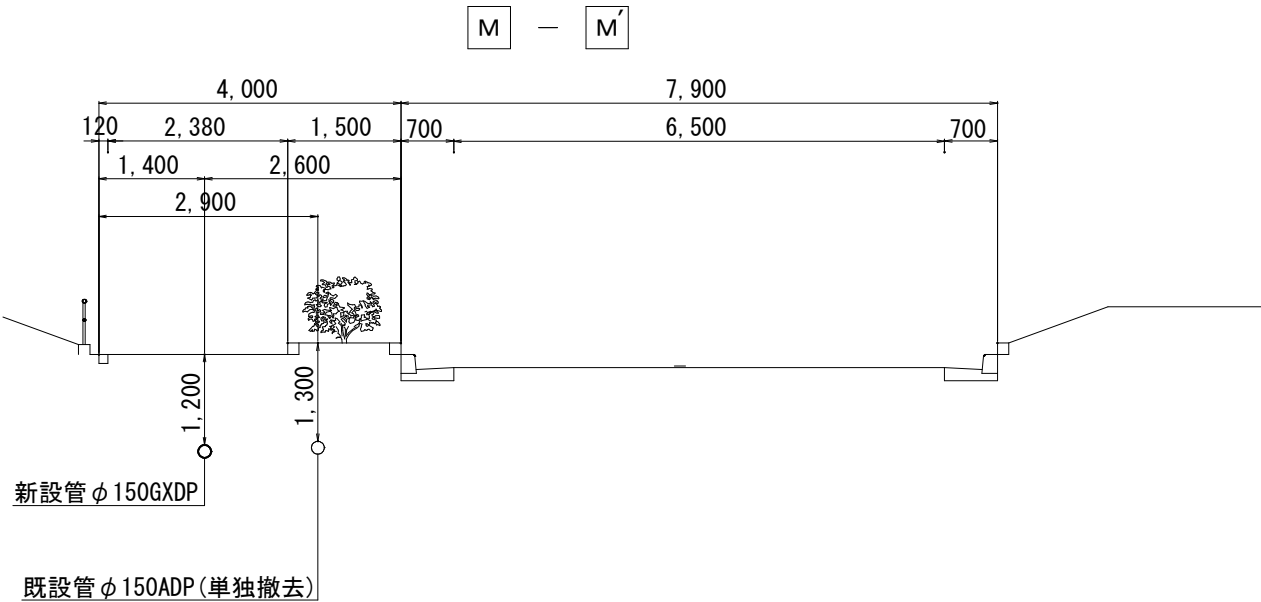


浅層埋設

工 事 名 称	千葉県美浜区真砂 2 丁目 2 4 番地先配水管整備工事				
図 面 名 称	横断面図 (7/7)				
図 面 枚 数	25 葉 中 12		縮 尺	S=1:50	
完 成 日	年 月 日	工事番号		水千 8・9 第 15 号	
区 画 記 号	H-13		千葉県企業局		
整理番号			施工業者		
所 長	次 長	課 長	設 計	製 図	
所 長	次 長	課 長	監 督	製 図	


路面復旧図(1/2) s=1:20

A 復旧
(市道歩道一般部)
⑧-1

仮復旧

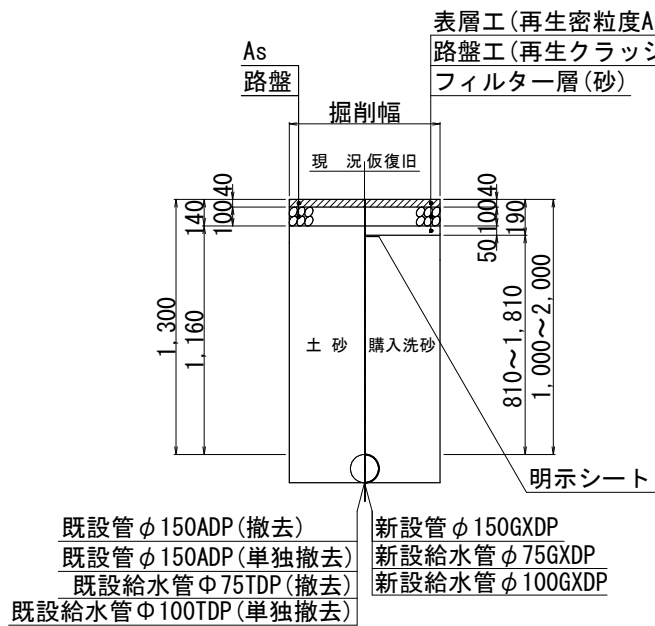


本復旧

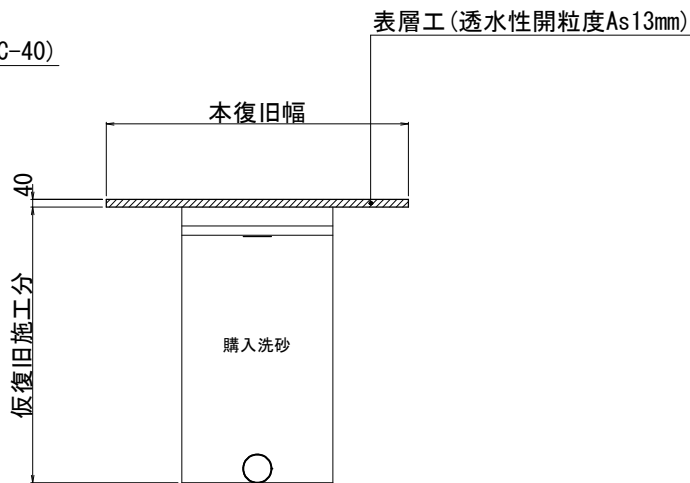


B 復旧
(市道歩道車両乗入れ部：切下げ幅6.0m以下)
⑧-3

仮復旧

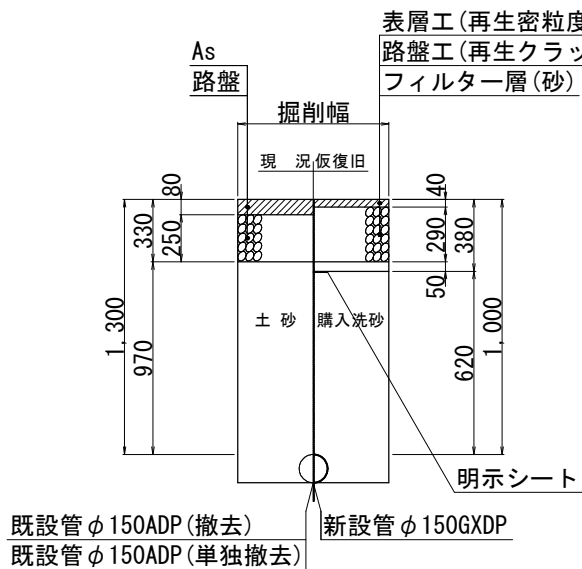


本復旧

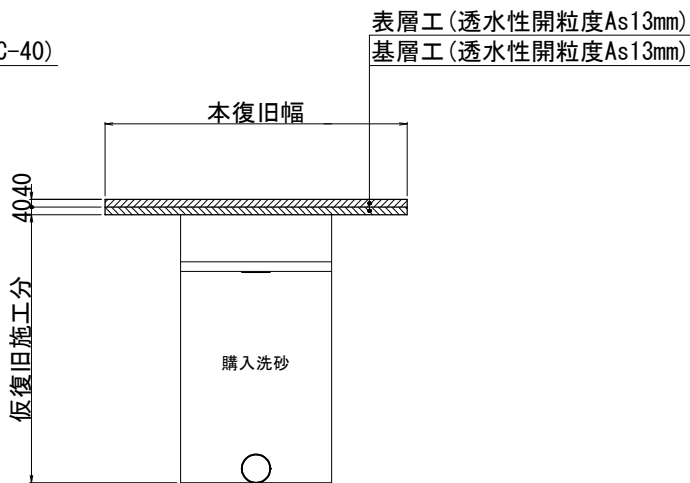


C 復旧
(市道中級舗装)


仮復旧

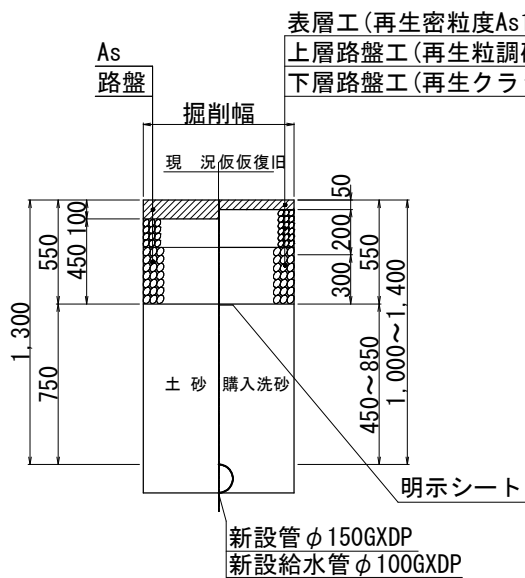

仮復旧

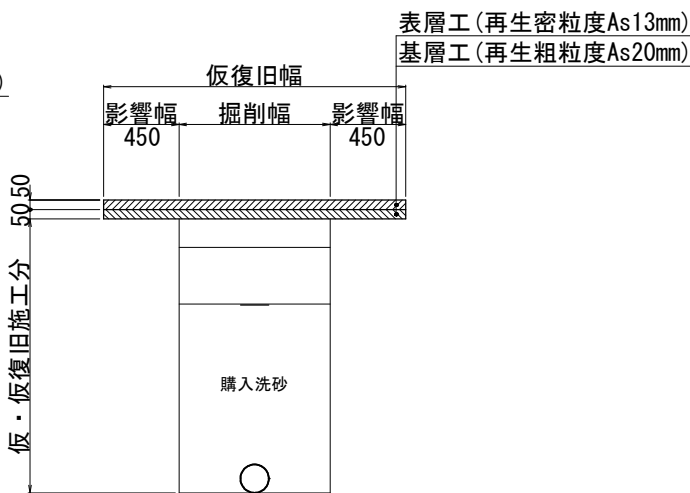

本復旧
(切削オーバーレイ)

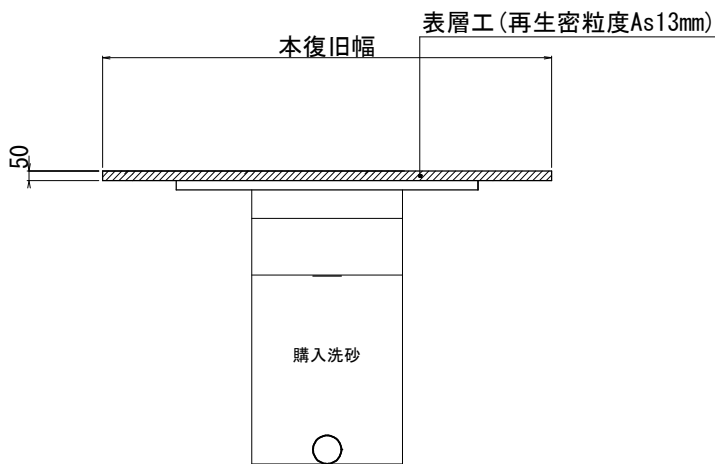


浅層埋設

工 事 名	千葉県美浜区真砂2丁目24番地先配水管整備工事				
図 名	路面復旧図 (1/2)				
図 面 数	25 葉 中 13		縮 尺	s=1:20	
完 成	年	月	日	工事番号	水千8・9第15号
区 画 記 号	H-13		千葉県企業局		
整理番号	施工業者				
所 長	次 長	課 長	設 計	製 図	
所 長	次 長	課 長	監 督	製 図	


$s=1:20$

 (植樹帶：土砂)



(宅 内：コンクリート)

 
假 復 旧



本復旧



 (宅 内：土砂)






淺層埋設


工事 名称	千葉市美浜区真砂2丁目24番地先 配水管整備工事				
図面 名称	路面復旧図(2/2)				
図面 枚数	25 葉中 1 4		縮尺	s=1:20	
完成	年 月 日		工事番号	水千8・9第15号	
区画 記号	H-13		千葉県企業局		
整理番号			施工業者		
所長	次長	課長	設計	製図	
所長	次長	課長	監督	製図	

配管参考図(1/2) S=Free


KEY PLAN

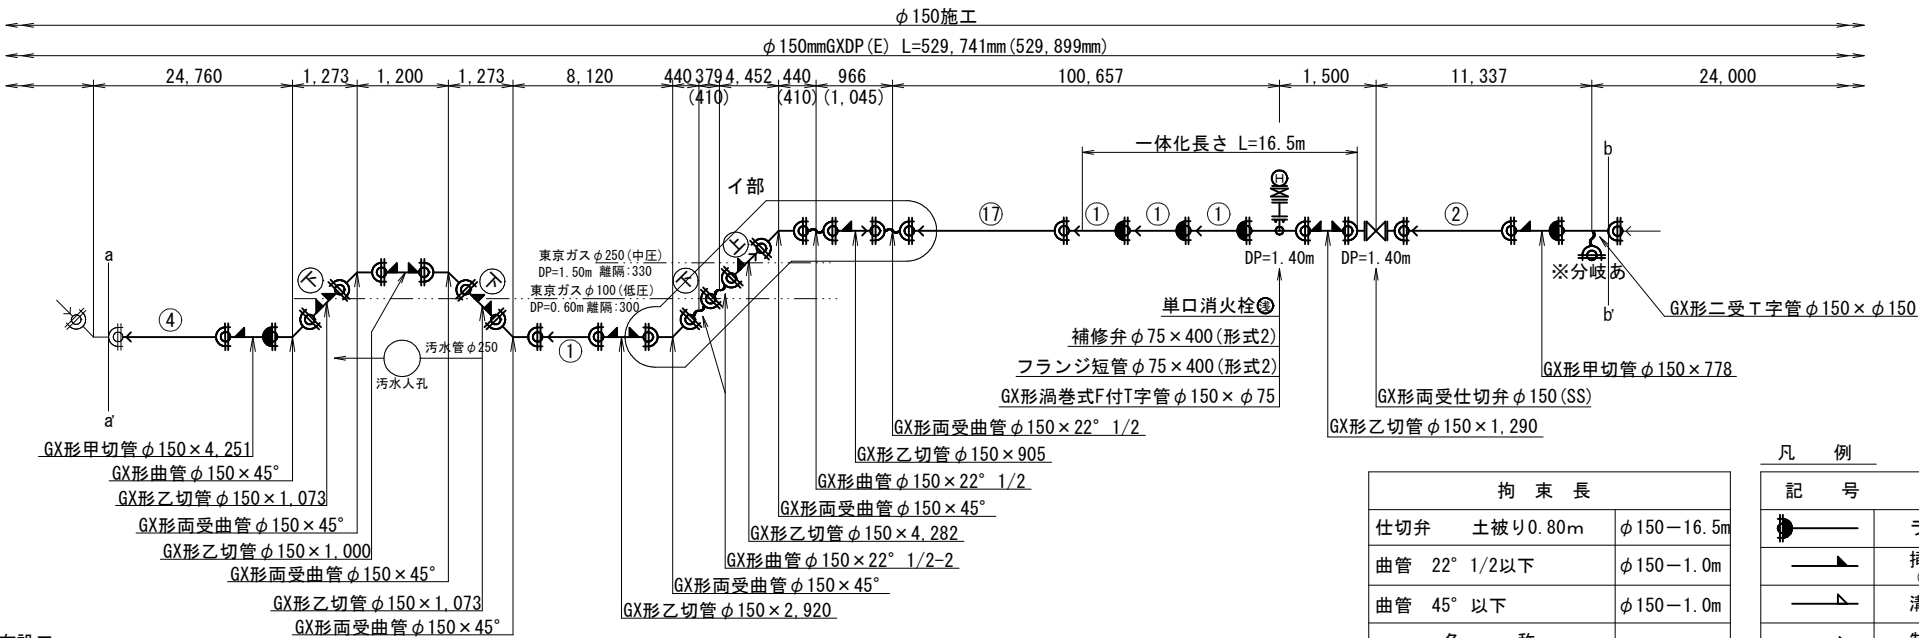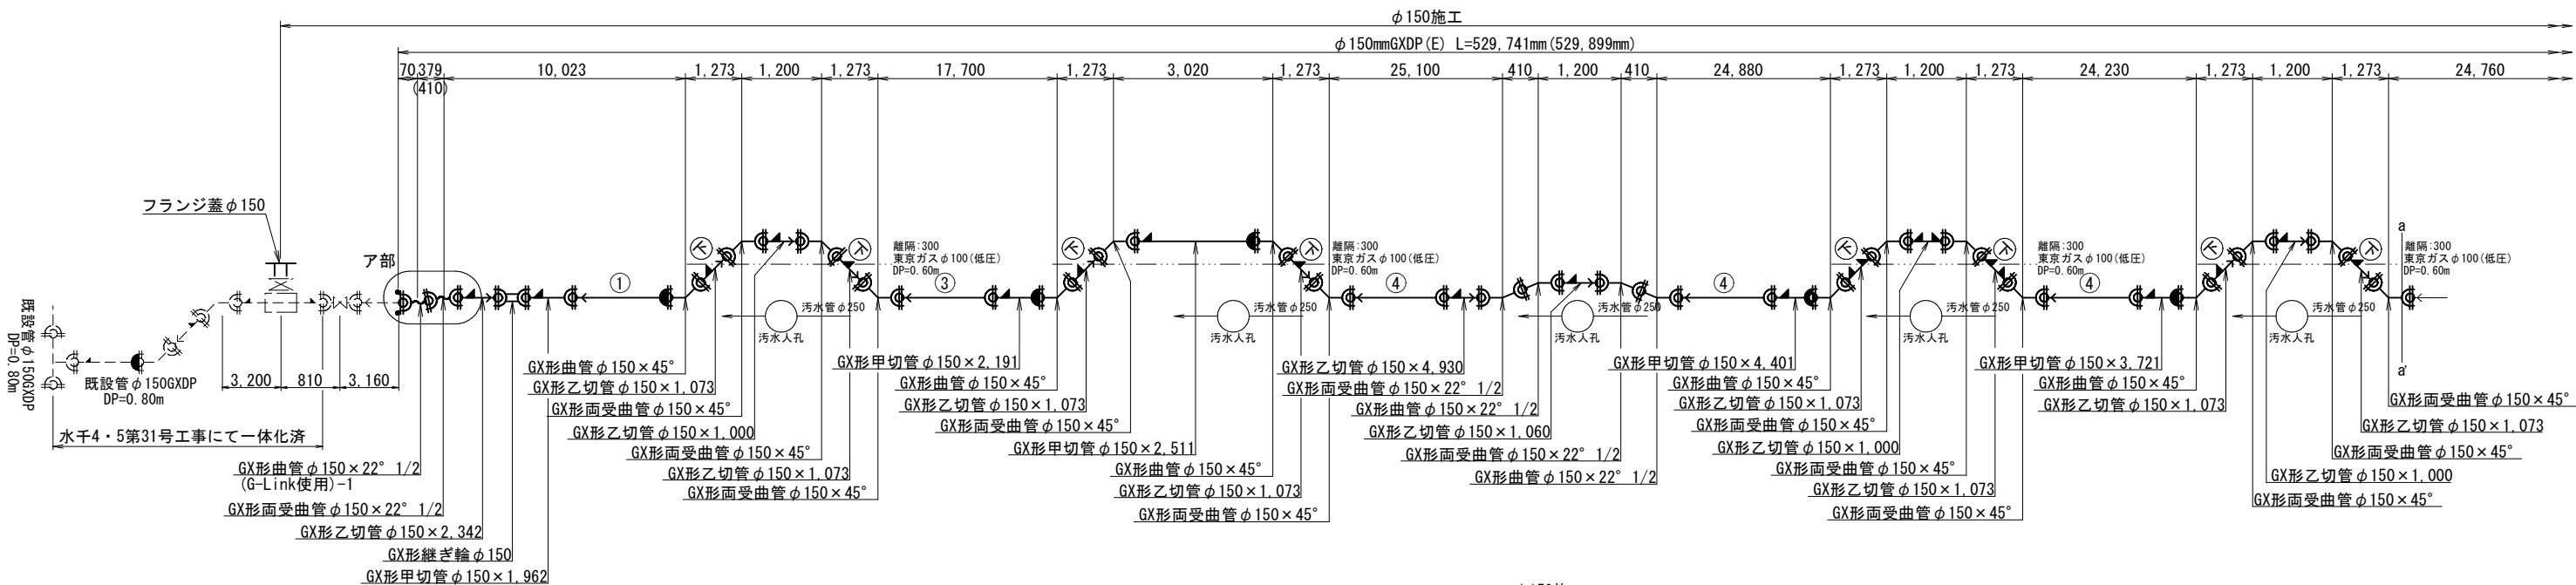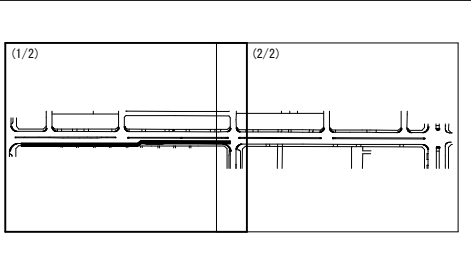

ア部断面図

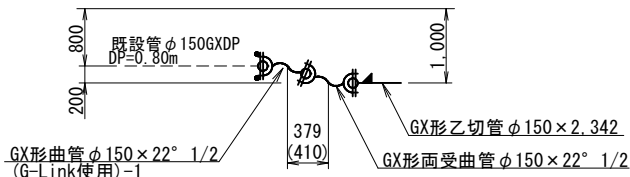

イ部断面図

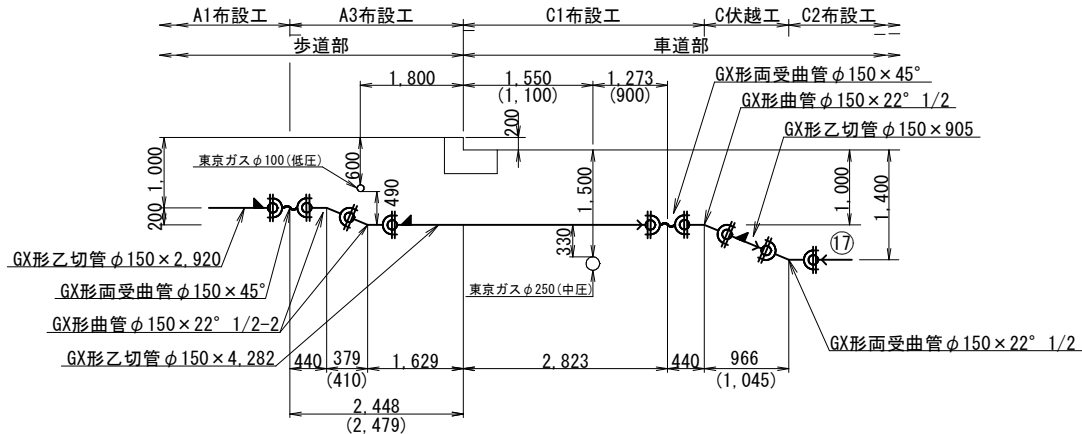

拘 束 長		
仕切弁	土被り0.80m	φ150－16.5m
曲管	22° 1/2以下	φ150－1.0m
曲管	45° 以下	φ150－1.0m
名 称		
G×ライナー使用による		φ150－39.0mm
継手の伸び		
G×継輪の標準胴付寸法		φ150－240mm
切管の有効長の最小長さ（G×形）		
呼び径	甲切管	乙切管
φ150	740	770



凡 例	
記 号	名 称
	ライナー使用
	挿口リング加工 (タッピンねじタイプ)
	溝切のみ
	制作時挿口加工
	G X 形継ぎ輪
	G X 形継ぎ輪 (G-Link)

浅層埋設

工 事 名	千葉市美浜区真砂2丁目24番地先配水管整備工事		
図 面 名	配管参考図(1/2)		
図 面 枚 数	25 葉 中 15	縮 尺	S=Free
完 成 日	年 月 日	工事番号	水千8・9第15号
区 画 記 号	H-13	千葉県企業局	
整理番号		施工業者	
所 長	次 長	課 長	設 計
所 長	次 長	課 長	監 督
			製 図
			製 図




S=Free

KEY PLAN

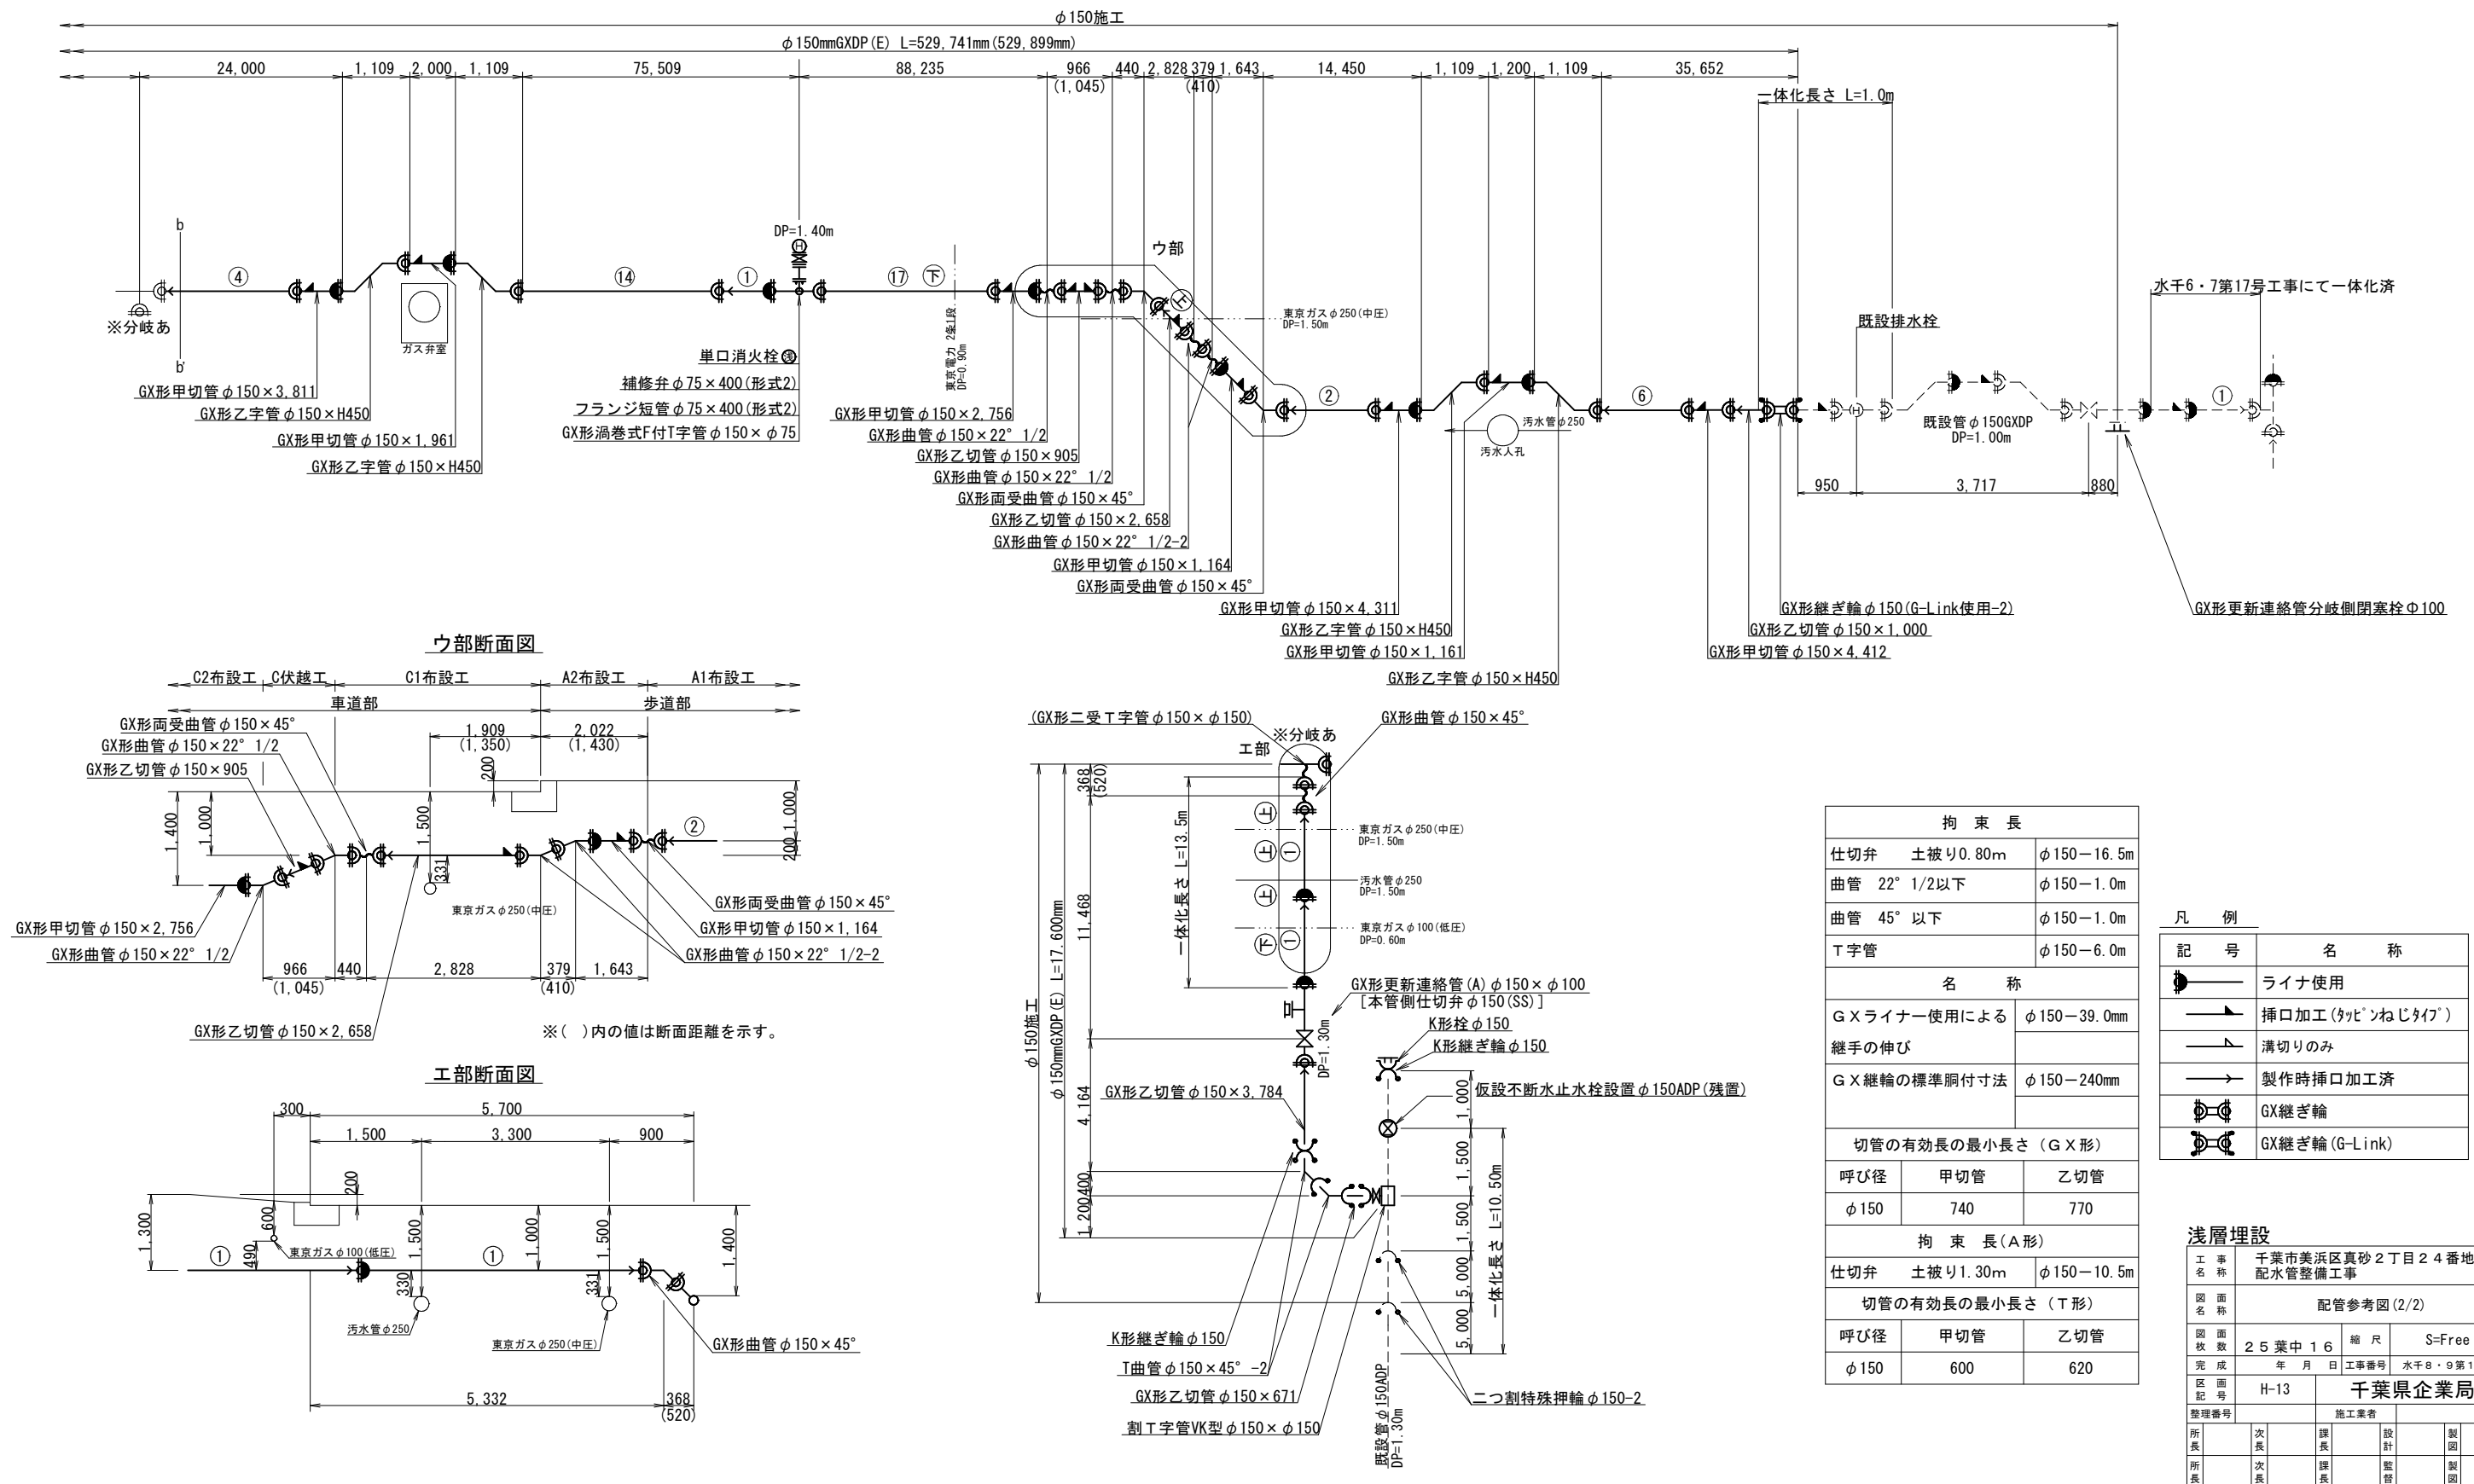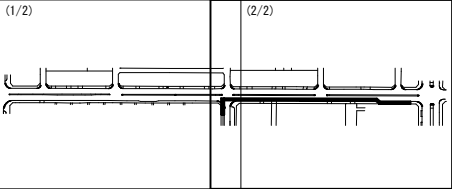

付帯工平面図(1/3) S=1:500

KEY PLAN

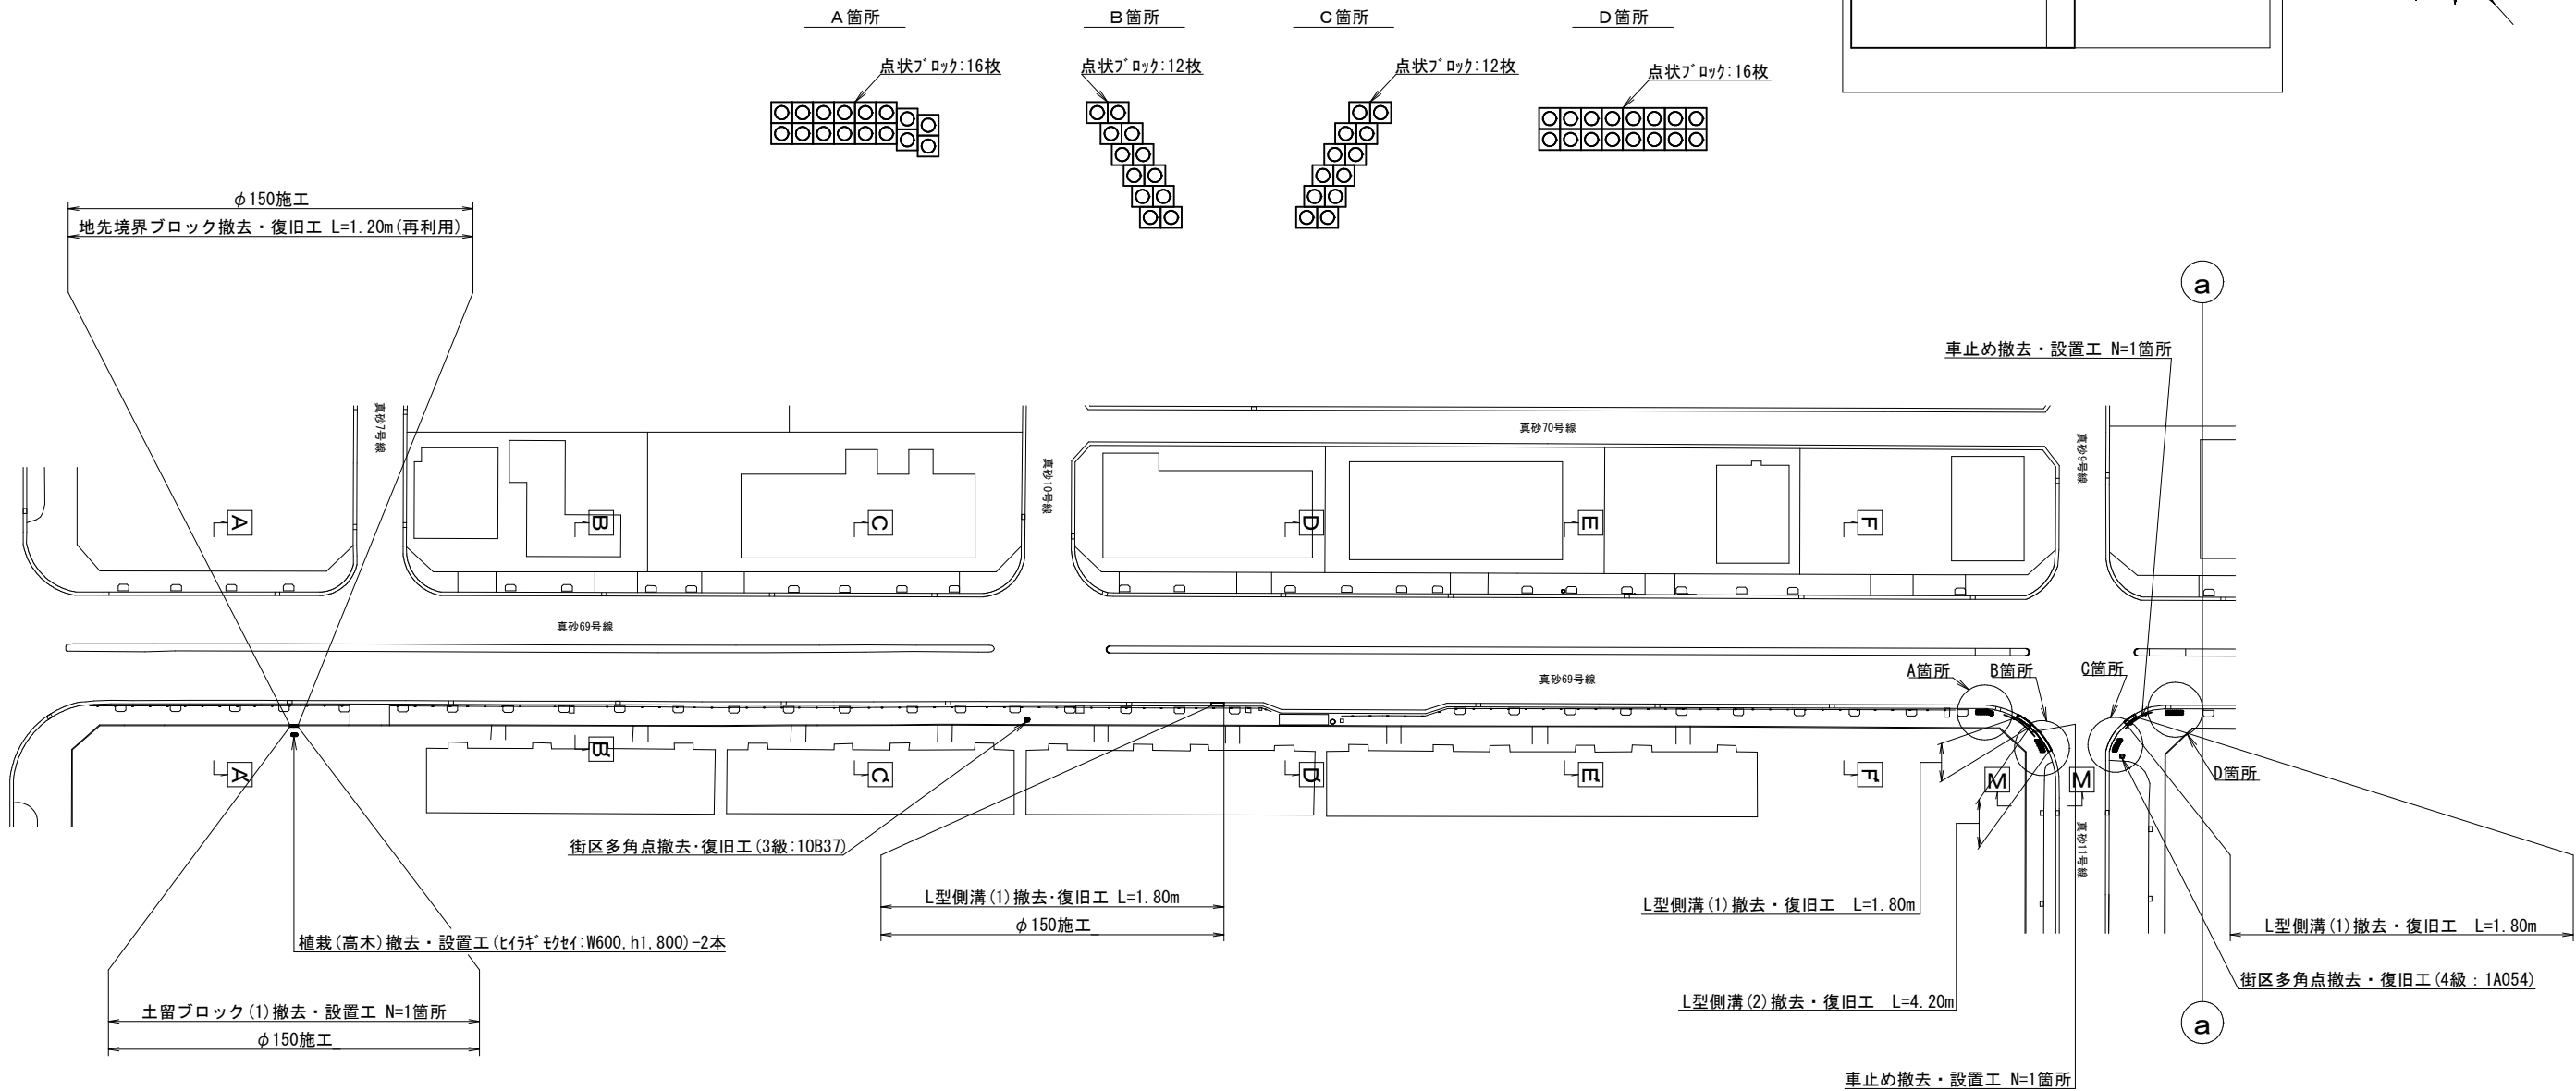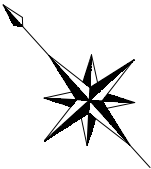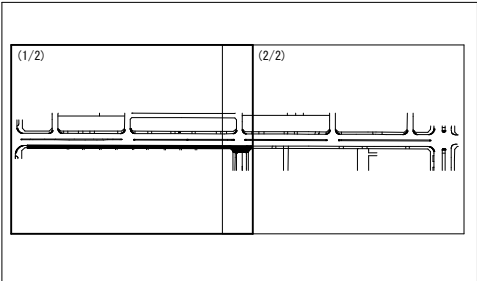

視覚障がい者誘導用ブロック・シート数量表

施 工	設置ヶ所	種 別	形状寸法	枚 数(枚)		面積(m2)
				一 般	乗 入	
φ150施工 視覚障がい者誘導用 ブロック撤去・復旧工	A箇所	点状ブロック	300×300	16	-	
	B箇所	"	"	12	-	
	C箇所	"	"	12	-	
	D箇所	"	"	16	-	
	E箇所	"	"	20	-	
	合計			76	-	6.84
φ150施工 視覚障がい者誘導用 シート撤去・復旧工 (仮設)		点状シート	"	76	-	
	合計			76	-	6.84

付帯工撤去・設置工集計表

施 工	名 称	種 別	単位	数 量	適 用
φ150	L型側溝(1)撤去・復旧工	L=600 一般部	m	7.20	再利用
"	L型側溝(2)撤去・復旧工	L=600 切下部	m	4.20	再利用
"	車止め撤去・設置工	H=850	箇所	2.00	"
"	植樹ブロック(1)撤去・設置工	150×150×600	m	8.40	"
"	植樹ブロック(2)撤去・設置工	150×150×600 コーナー	箇所	21.0	"
"	地先境界ブロック撤去・設置工	150×180×600	m	21.0	"
"	土留ブロック(1)撤去・復旧工		箇所	1.0	"
"	土留ブロック(2)撤去・復旧工		箇所	1.0	"
"	植栽(低木)撤去・設置工	ヒトツヅジ、W800、h800	本	1.0	
"	植栽(高木)撤去・設置工	ヒメキモチイ、W600、h1,800	本	2.0	
"	街区多角点撤去・復旧工	3級：10B37	箇所	1.0	再利用
"	街区多角点撤去・復旧工	4級：1A054	箇所	1.0	"




浅層埋設

工 事 名 称	千葉市美浜区真砂2丁目24番地先配水管整備工事		
図 面 名 称	付帯工平面図(1/3)		
図 面 枚 数	25 葉 中 17	縮 尺	S=1:500
完 成 年 月 日	工 事 番 号	水千8・9第15号	
区 画 区 記	H-13	千葉県企業局	
整理番号	施 工 業 者		
所 長	次 長	課 長	設 計
所 長	次 長	課 長	監 督
			製 図
			製 図



付帯工平面図(2/3) S=1:500

KEY PLAN

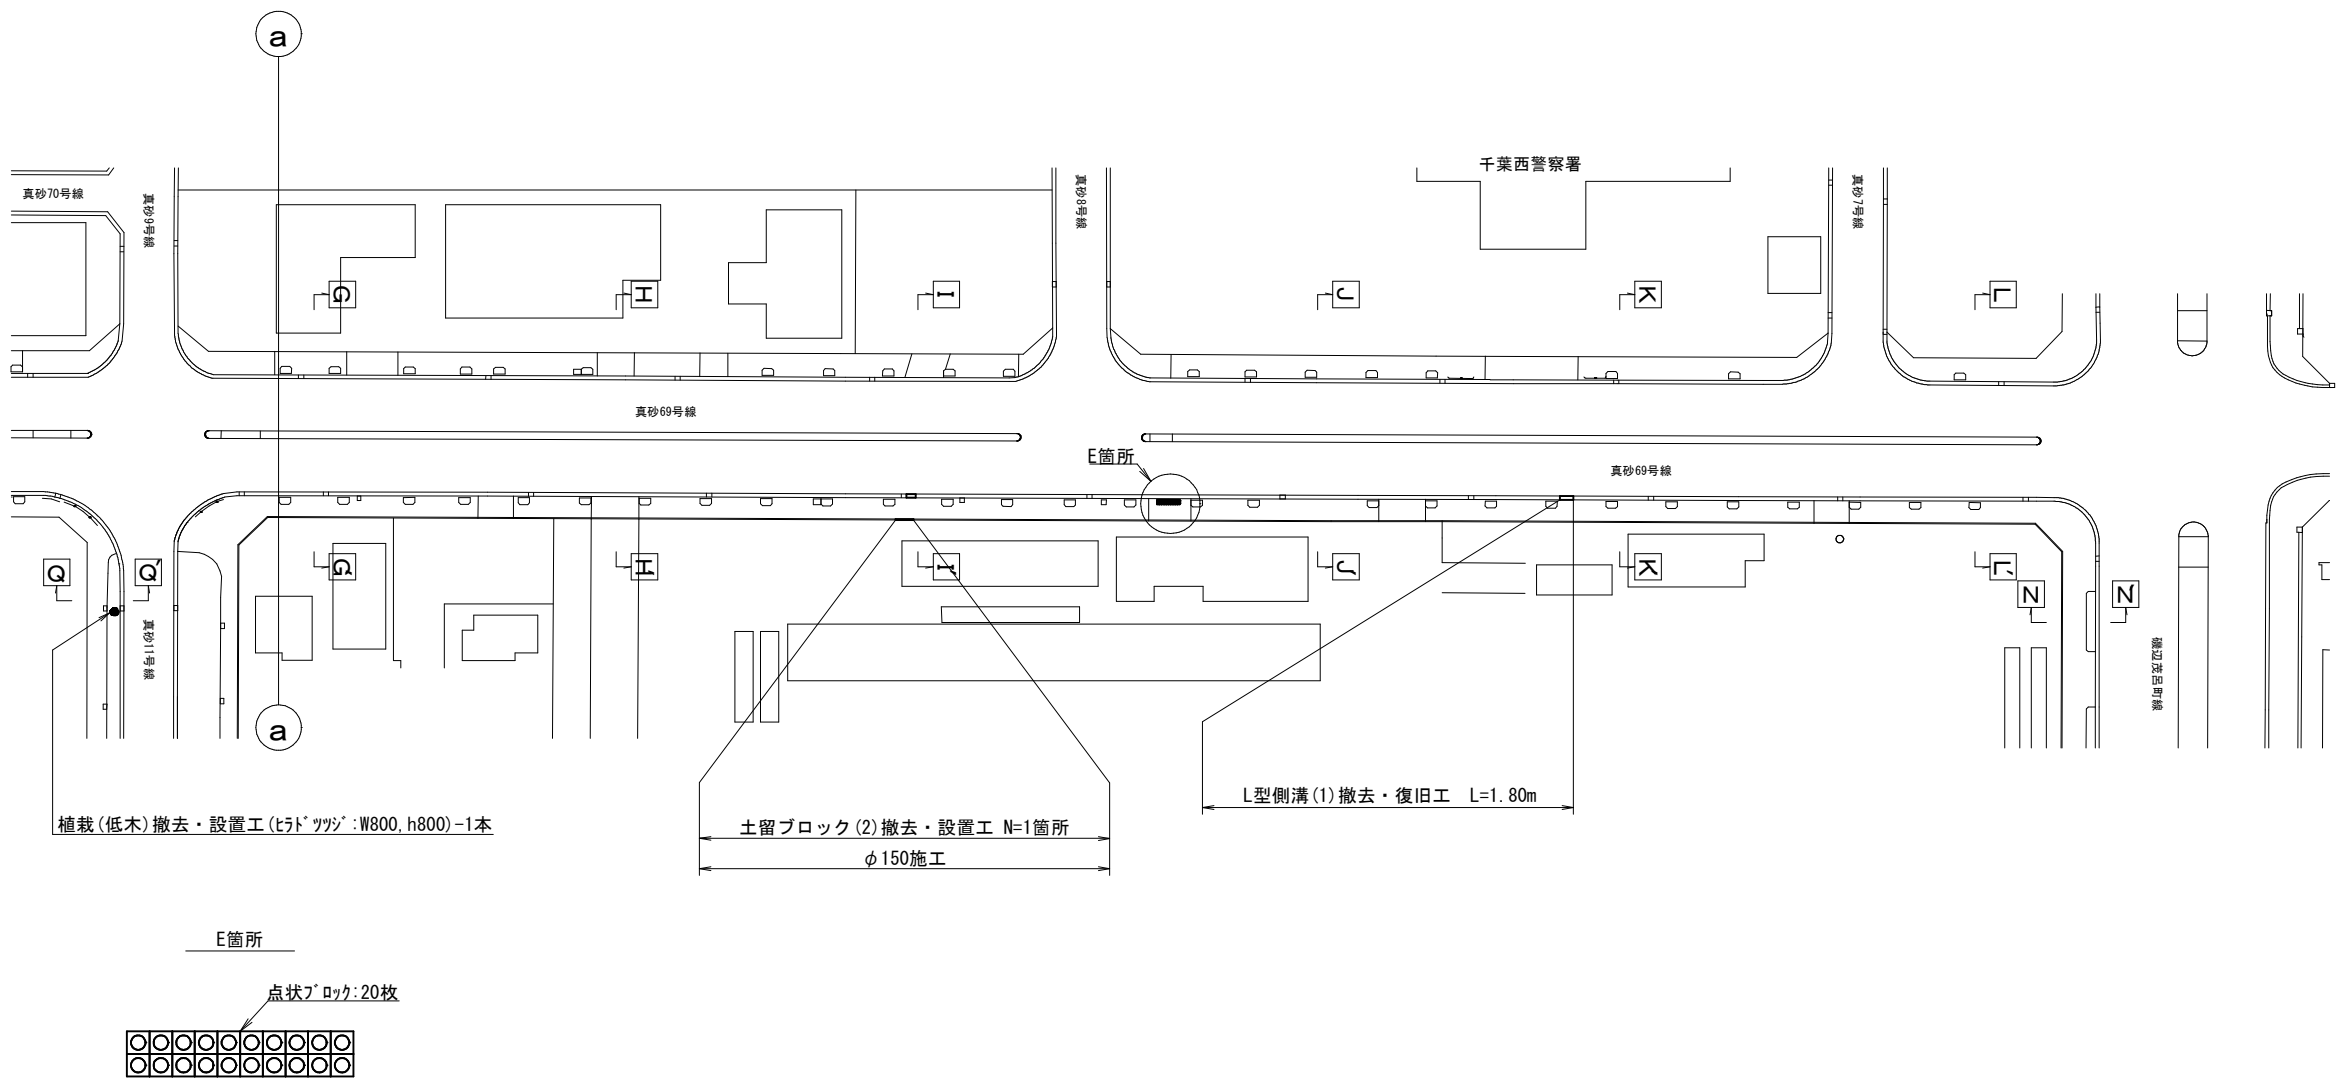
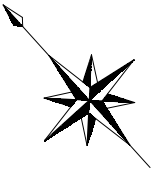
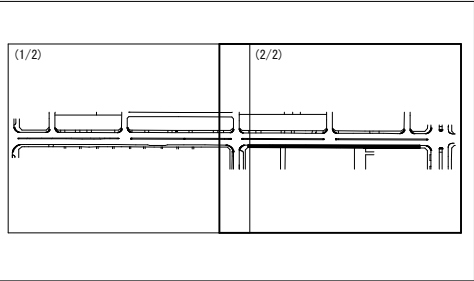


浅層埋設

工 事 名	千葉県美浜区真砂2丁目24番地先配水管整備工事				
図 名	付帯工平面図(2/3)				
図 枚 数	25 葉 中 18		縮 尺	S=1:500	
完 成	年 月 日		工事番号	水千8・9第15号	
区 画 記 号	H-13		千葉県企業局		
整理番号			施工業者		
所長	次長	課長	設計	製図	
所長	次長	課長	監督	製図	

付帯工平面図(3/3) S=1:500
(植樹柵撤去・設置工)

KEY PLAN

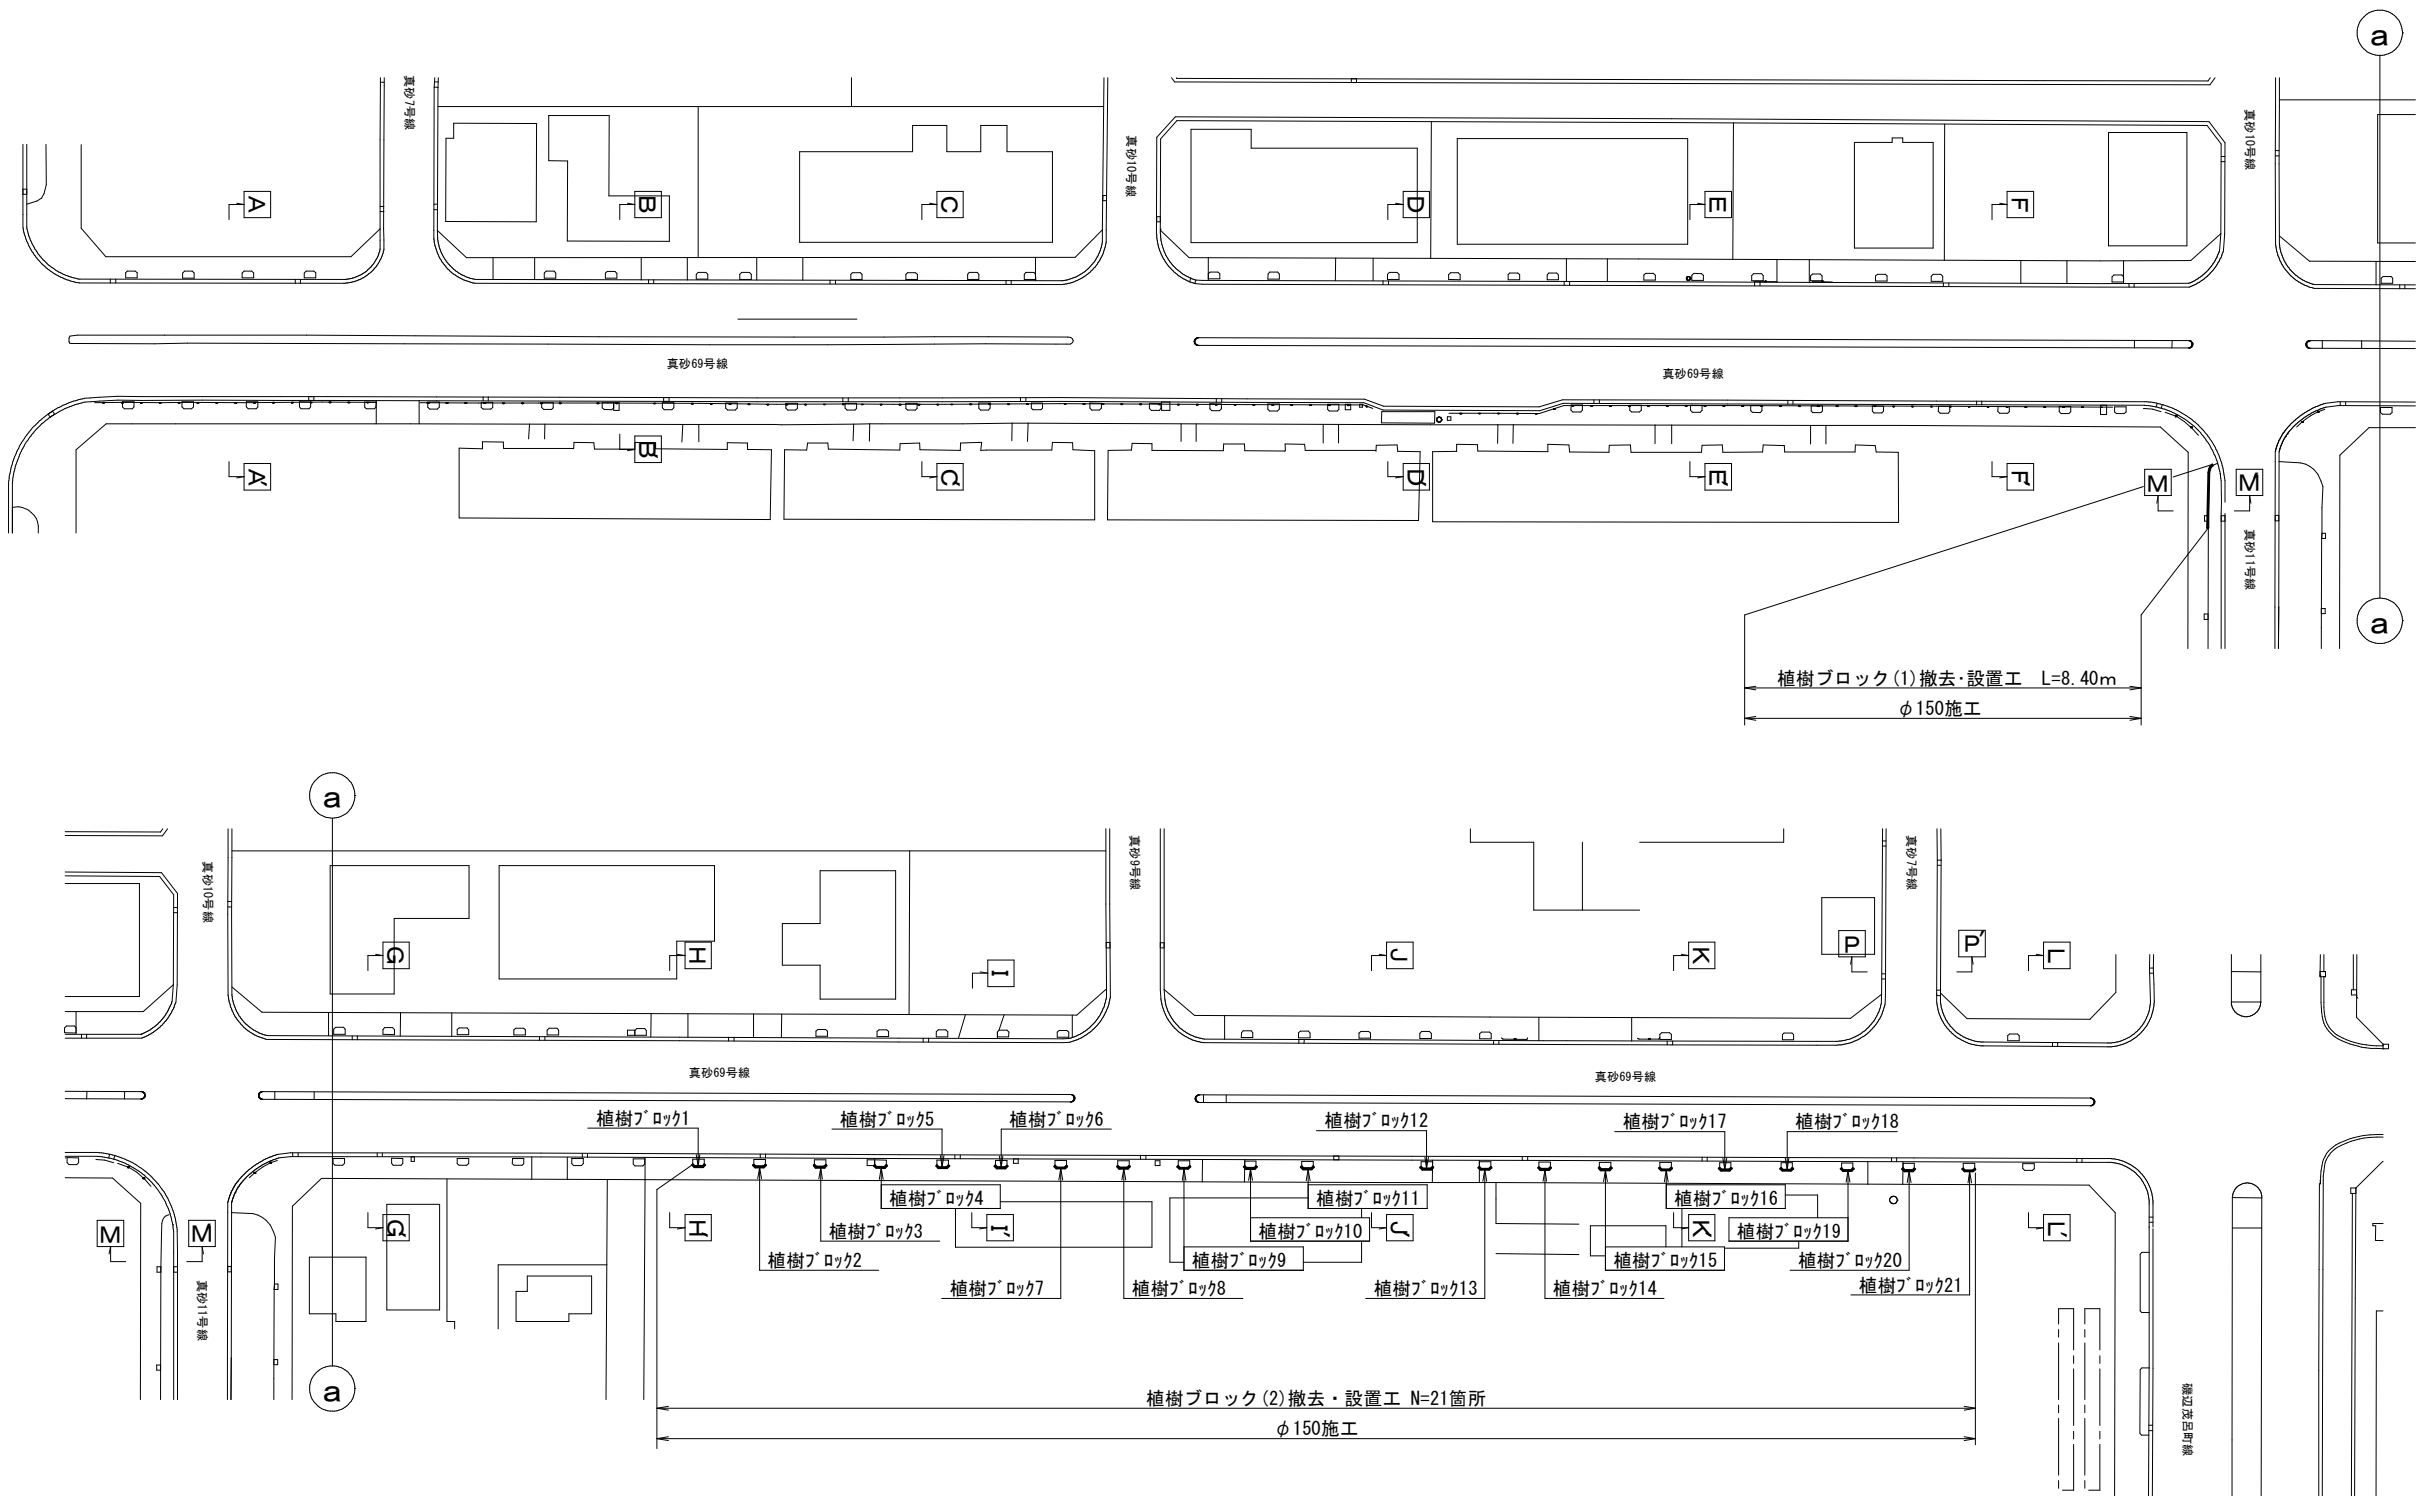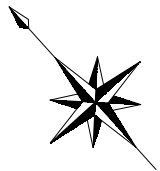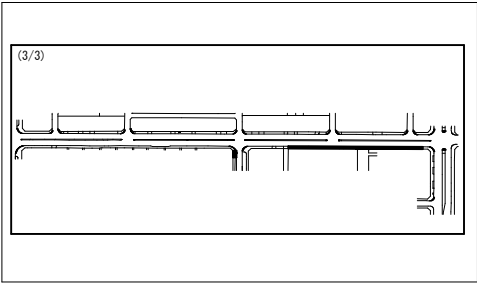


浅層埋設

工 事 名	千葉県美浜区真砂2丁目24番地先 配水管整備工事				
図 面 名	付帯工平面図(3/3)				
図 面 枚 数	25 葉 中 19		縮 尺	S=1:500	
完 成 日	年 月 日	工 事 番 号	水千8・9第15号		
区 画 号	H-13		千葉県企業局		
整理番号			施 工 業 者		
所 長	次 長	課 長	設 計	製 図	
所 長	次 長	課 長	監 督	製 図	


付帯工構造図(1/2)

L型側溝(1)撤去・復旧工 S=1:10

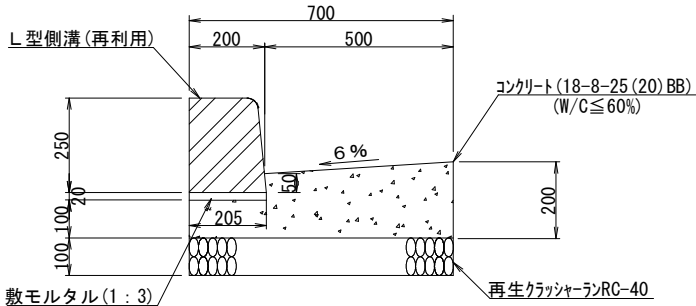


材 料 表					10m当り
名 称	規格・寸法	単位	数 量	適 用	
歩車道境界ブロック	L=600 一般部	m	10.0	再利用	
敷モルタル	1:3	m ³	0.04		
コンクリート	18-8-25 (20) BB (W/C≤60%)	m ³	1.13		
型枠		m ²	3.00		
基礎砕石工	再生クラッシャーランRC-40	m ²	7.00		

L型側溝(2)撤去・復旧工 S=1:10

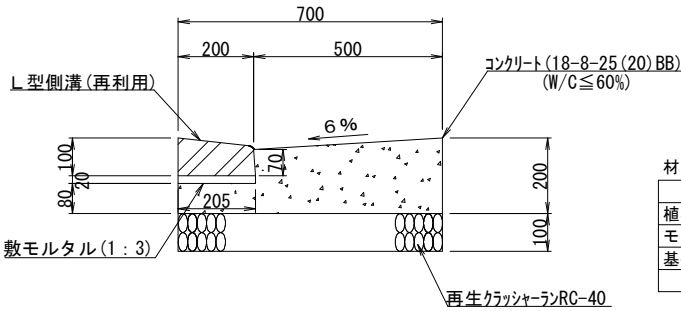


材 料 表					10m当り
名 称	規格・寸法	単位	数 量	適 用	
歩車道境界ブロック	L=600 切下部	m	10.0	再利用	
敷モルタル	1:3	m ³	0.04		
コンクリート	18-8-25 (20) BB (W/C≤60%)	m ³	1.09		
型枠		m ²	2.80		
基礎砕石工	再生クラッシャーランRC-40	m ²	7.00		

植樹ブロック(1)撤去・復旧工 S=1:10

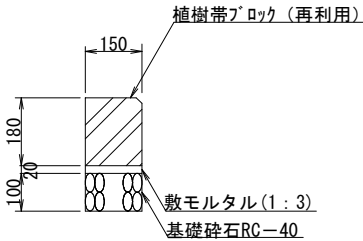


材 料 表					10m当り
名 称	規格・寸法	単位	数 量	適 用	
植樹帯ブロック	150×180×900	m	10.0	再利用	
モルタル	1:3	m ³	0.03		
基礎砕石工	再生クラッシャーランRC-40	m ²	1.50		

植樹ブロック(2)撤去・復旧工 S=1:10

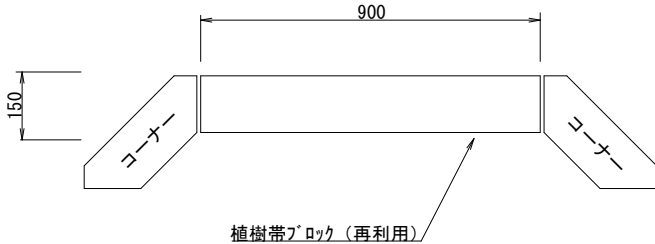


材 料 表					1箇所当り
名 称	規格・寸法	単位	数 量	適 用	
植樹帯ブロック	150×180×900	m	0.9	再利用	
植樹帯ブロック	コーナー	m	0.6	再利用	
モルタル	1:3	m ³	0.005		
基礎砕石工 t=10cm	再生クラッシャーランRC-40	m ²	0.23		

地先境界ブロック撤去・復旧工 S=1:10

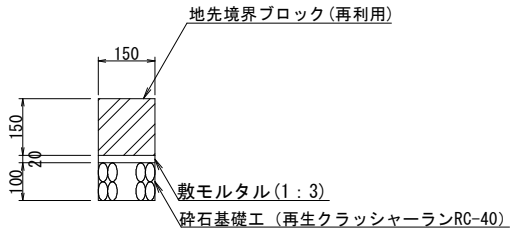


地先境界ブロック材料表					(1.0m当り)
名 称	規格・寸法	単位	数 量	摘 要	
地先境界ブロック	150×180×600、再利用	m	10.0	参考重量 30kg	
モルタル	1:3	m ³	0.03		
基礎砕石工	再生クラッシャーランRC-40	m ²	1.5		

視覚障がい者誘導用ブロック S=1:10

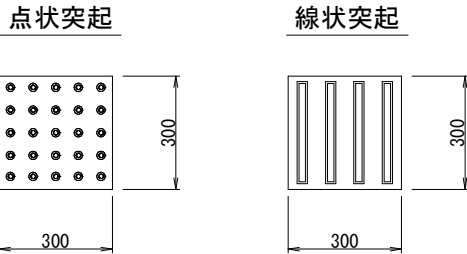


断面図

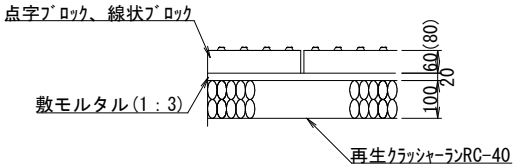

※車道乗入れ部については、歩道舗装構成に準ずる。
※()内の寸法は、車乗入れ部の値を示す。

材 料 表					100m ² 当り
名 称	規格・寸法	単位	数 量	適 用	
視覚障がい者誘導ブロック	300×300	m ²	100	再利用	
敷モルタル t=20mm	1:3	m ²	100		
基礎砕石工	再生クラッシャーラン(RC-40)	m ²	100		


車止め撤去・設置工 S=1:20

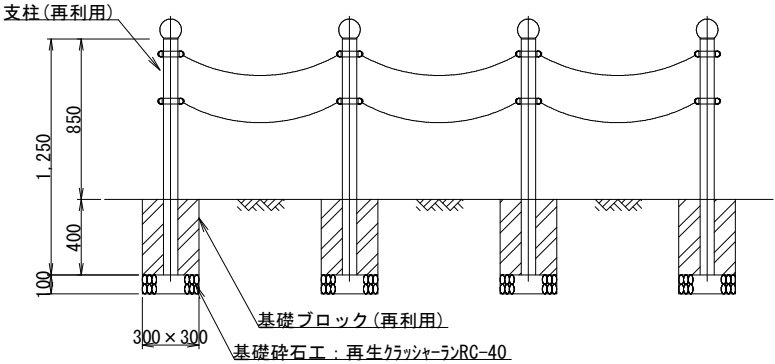


材 料 表					1箇所当り
名 称	規格・寸法	単位	数 量	適 用	
車止め		本	4	再利用	
基礎ブロック	300×300×400	基	4	再利用	
基礎砕石工	再生クラッシャーラン(RC-40)	m ³	0.04		

街区多角点撤去・復旧工 S=1:2

平面図

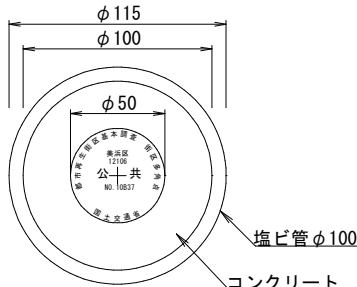

断面図

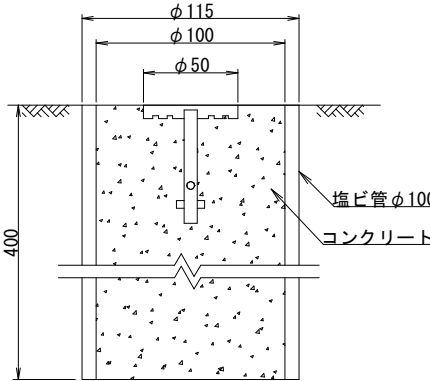


浅層埋設


工 事 名	千葉県美浜区真砂2丁目24番地先配水管整備工事				
図 面 名	付帯工構造図(1/2)				
図 面 枚 数	25 葉 中 20		縮 尺	図 示	
完 成 日	年 月 日	工事番号	水千8・9第15号		
区 画 記 号	H-13		千葉県企業局		
整理番号	施工業者				
所 長	次 長	課 長	設 計	製 図	
所 長	次 長	課 長	監 督	製 図	

付帯工構造図(2/2)

土留ブロック(1)撤去・復旧工 S=1:10

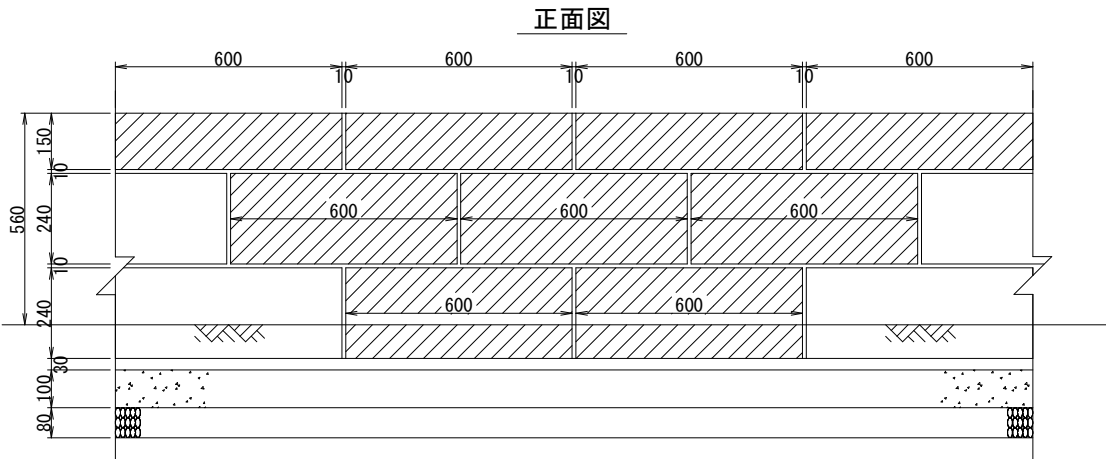

断面図

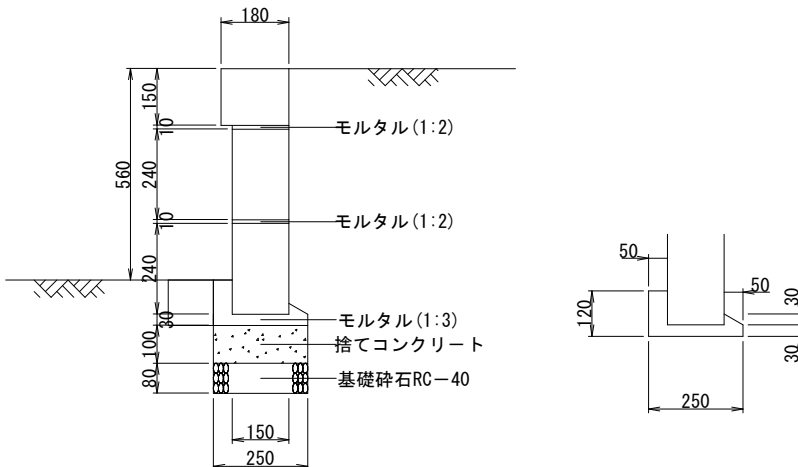


材 料 表				
名 称	規 格・寸法	単 位	数 量	1箇所当り 適 用
土留ブロック	600×150×180	m2	0.36	再利用
土留ブロック	600×240×150	m2	0.72	再利用
モルタル	1:2	m3	0.01	
モルタル	1:3	m3	0.02	
捨てコンクリート	18-8-25 (20) BB (WC≦60%)	m3	0.03	
型枠		m2	0.24	
基礎砕石工	再生クラッシャーランRC-40	m2	0.30	

植栽(低木)撤去・設置工




材 料 表				
名 称	規 格	単 位	数 量	備 考
ヒラド'ガツシ	W=800, H=800	本	1	

土留ブロック(2)撤去・復旧工 S=1:10

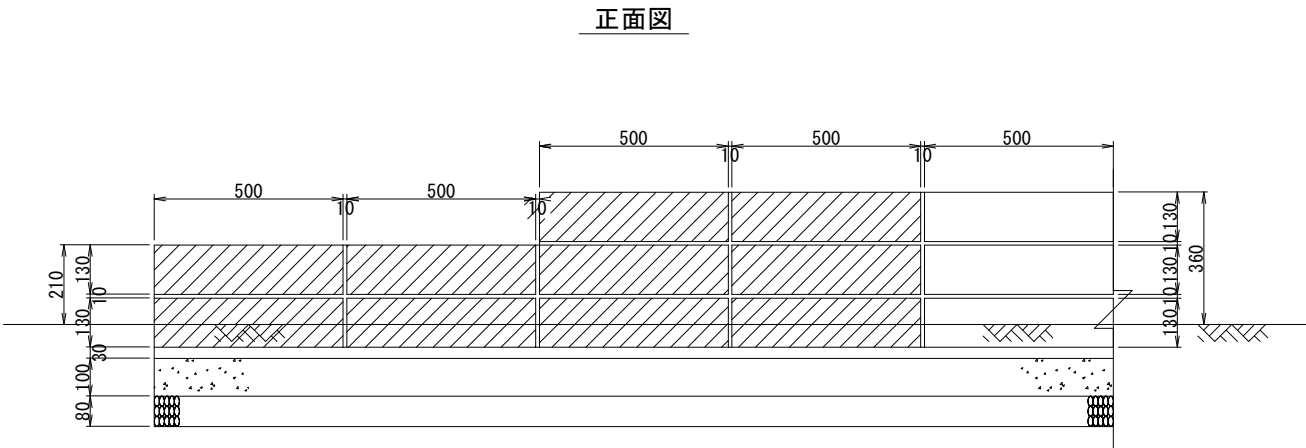


断面図

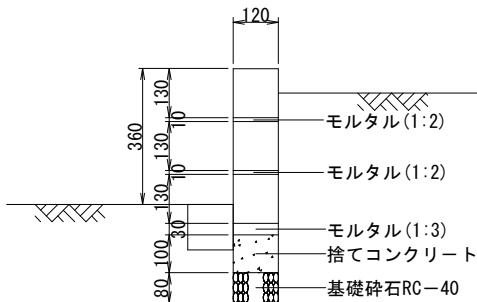

材 料 表				
名 称	規 格・寸法	単 位	数 量	1箇所当り 適 用
土留ブロック	500×130×120	m2	0.65	再利用
モルタル	1:2	m3	0.01	
モルタル	1:3	m3	0.01	
捨てコンクリート	18-8-25 (20) BB (WC≦60%)	m3	0.02	
型枠		m2	0.41	
基礎砕石工	再生クラッシャーランRC-40	m2	0.24	

植栽(高木)撤去・設置工


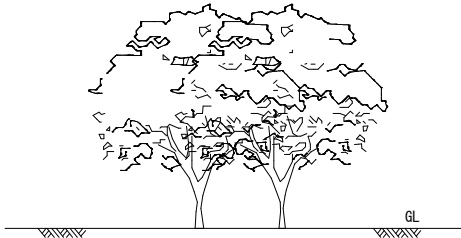


材 料 表				
名 称	規 格	単 位	数 量	備 考
ヒラギ'モクセイ	W=600, H=1,800	本	1	

浅層埋設

工 事 名	千葉県美浜区真砂2丁目24番地先配水管整備工事			
図 面 名	付帯工構造図(2/2)			
図 面 枚 数	25 葉 中 2 1	縮 尺	図 示	
完 成	年 月 日	工事番号	水千8・9第15号	
区 画 記 号	H-13	千葉県企業局		
整理番号	施工業者			
所 長	次 長	課 長	設 計	製 図
所 長	次 長	課 長	監 督	製 図

 KEY PLAN

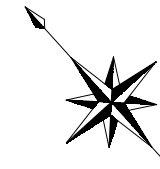




淺層埋設

工 事 名	千葉市美浜区真砂2丁目24番地先 配水管整備工事				
図 面 名	給水切替平面図(1/2) 布設集計表(給水管)				
図 面 数	25葉中22		縮尺	S=1:500	
完 成	年 月 日		工事番号	水千8・9第15号	
区 画 記 号	H-13 千葉県企業局				
整理番号			施工業者		
所 長	次 長	課 長	設 計	製 図	
所 長	次 長	課 長	監 督	製 図	



給水切替平面図（2／2） S=1:500

KEY PLAN

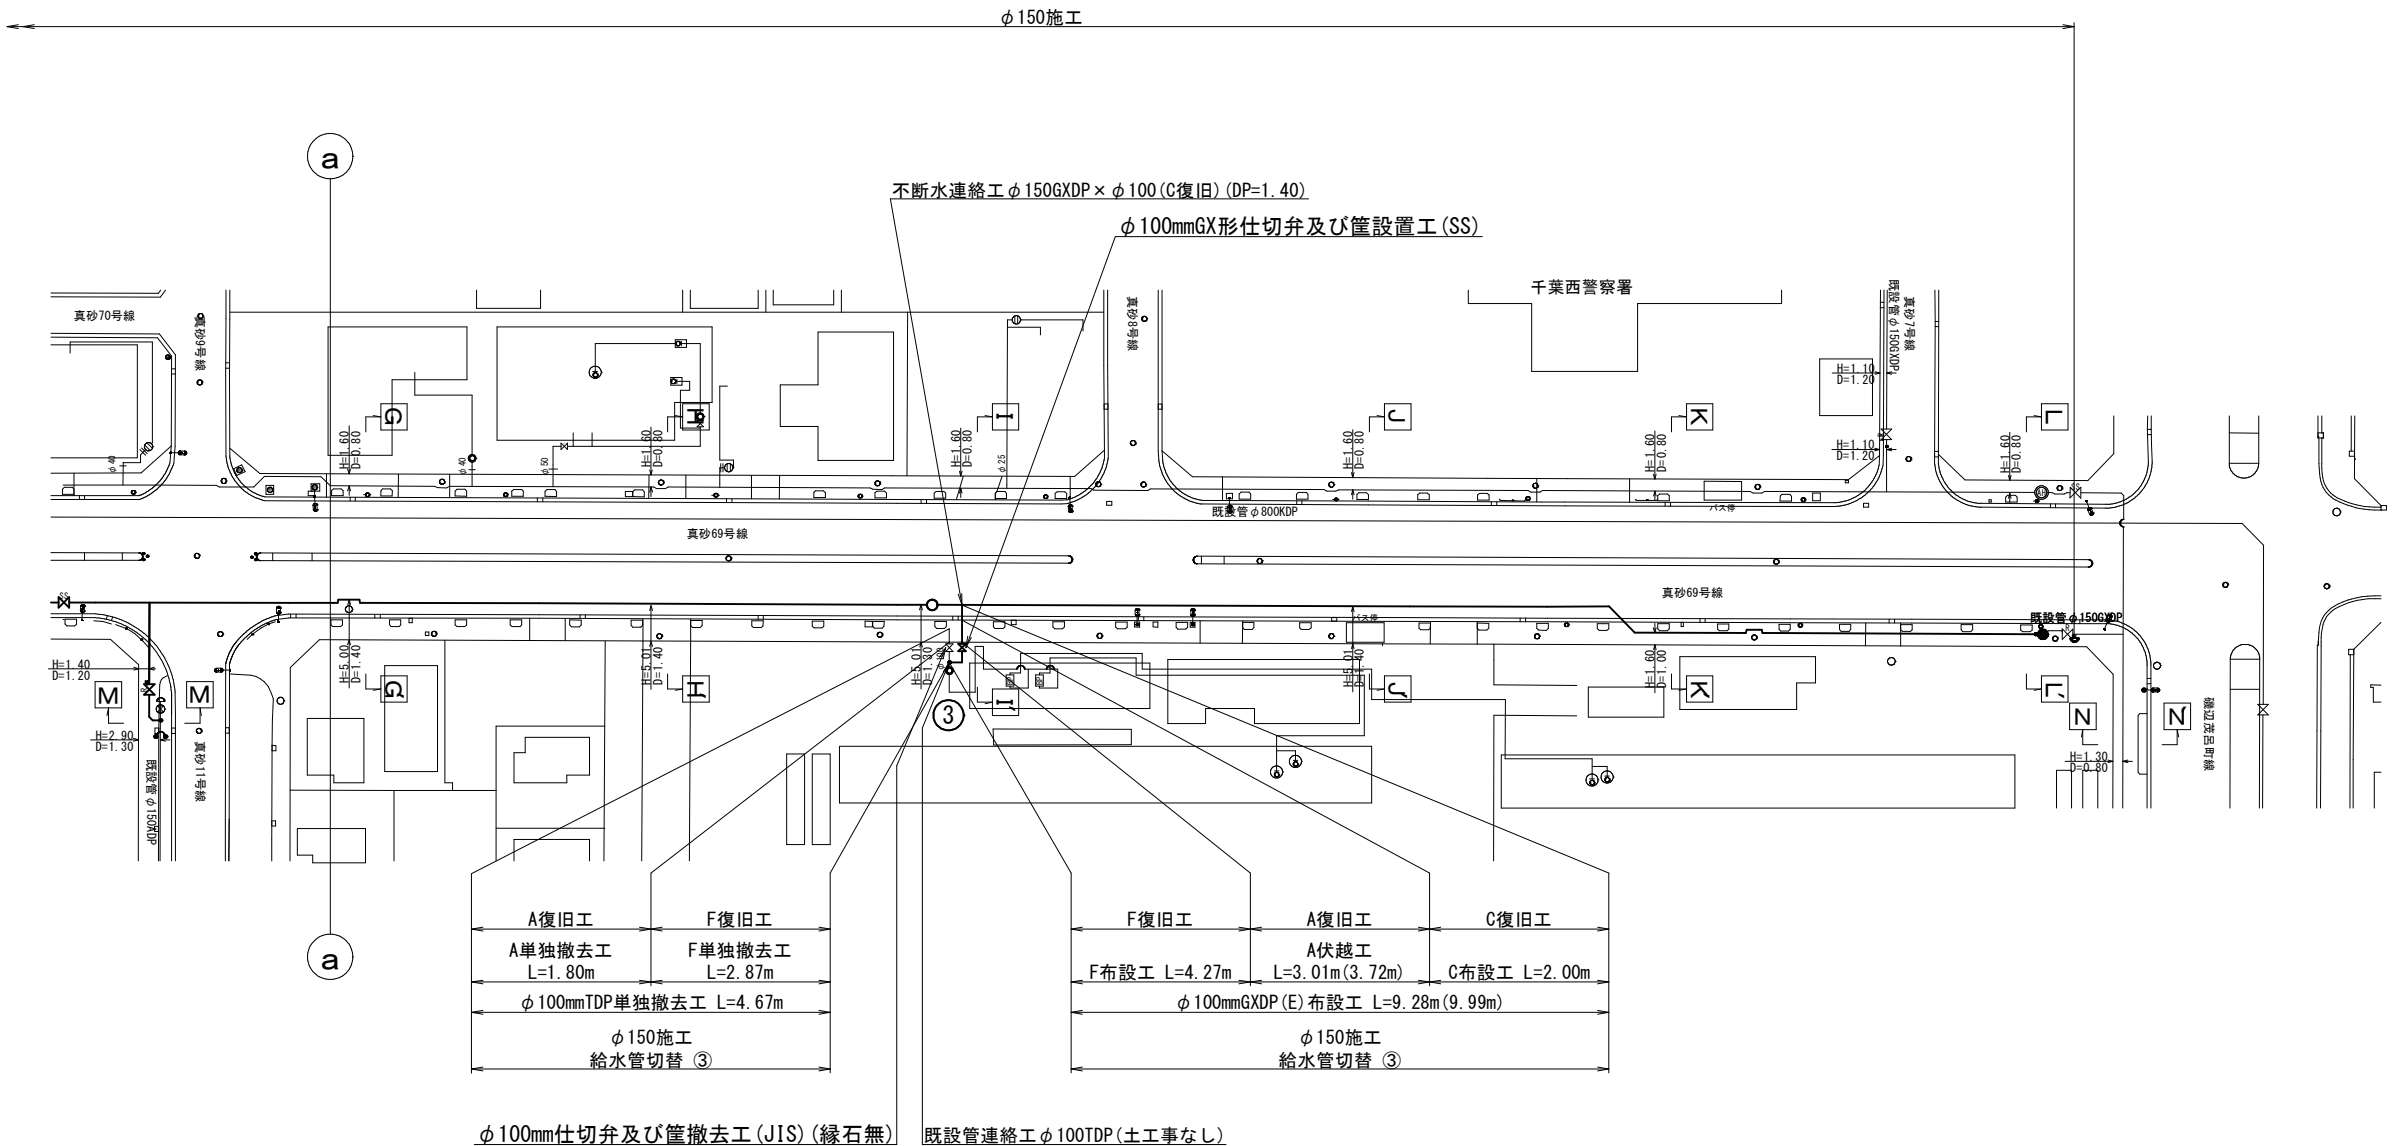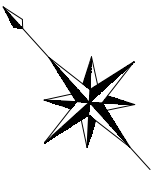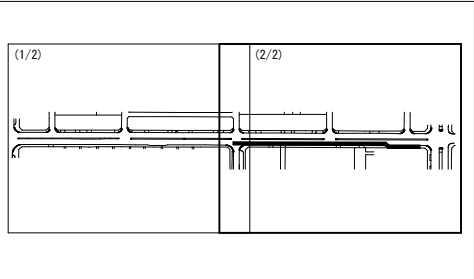


浅層埋設

工 事 名	千葉県美浜区真砂2丁目24番地先配水管整備工事				
図 名	給水切替平面図(2/2)				
図 面 数	25 葉 中 23		縮 尺	S=1:500	
完 成	年	月	日	工事番号	水千8・9第15号
区 画 号	H-13		千葉県企業局		
整理番号			施工業者		
所 長	次 長	課 長	設 計	製 図	
所 長	次 長	課 長	監 督	製 図	

給水切替一覽表

[illegible]

宅地内復旧参考図 S=1 : 20

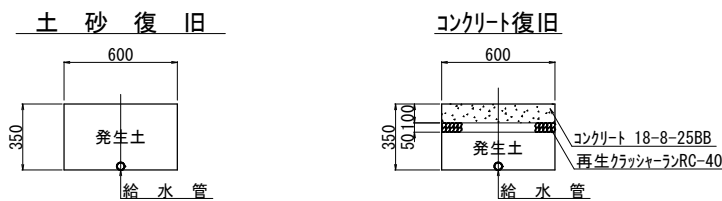

宅地内復旧集計表

				φ150施工	
A s	アスファルト(ＳＳ1871000)				件
C o	コンクリート(ＳＳ1873000)				1件
タ	タイル (ＳＳ1872000)				
	1	タイル張工	1	100角平	件
			2	152角平	件
			3	25mm角	件
			4	50mm角	件
			5	300mm×600mm	件
2	モザイクタイル(ユニット)張工				
土	土砂				2件


淺層埋設

工 名	事 務	千葉市美浜区真砂2丁目24番地先 配水管整備工事			
図 面	面 称	給水切替一覽表・宅地内復旧參考図			
図 枚	面 数	25 葉中 24	縮 尺	—	
完 成	年 月 日	工事番号		水干8・9第15号	
区 画 記 号	H-13		千葉県企業局		
整理番号		施 工 業 者			
所 長	次 長	課 長	設 計	製 図	
所 長	次 長	課 長	監 督	製 図	


給水切替参考図 S=Free

給水切替番号 ①

平面図

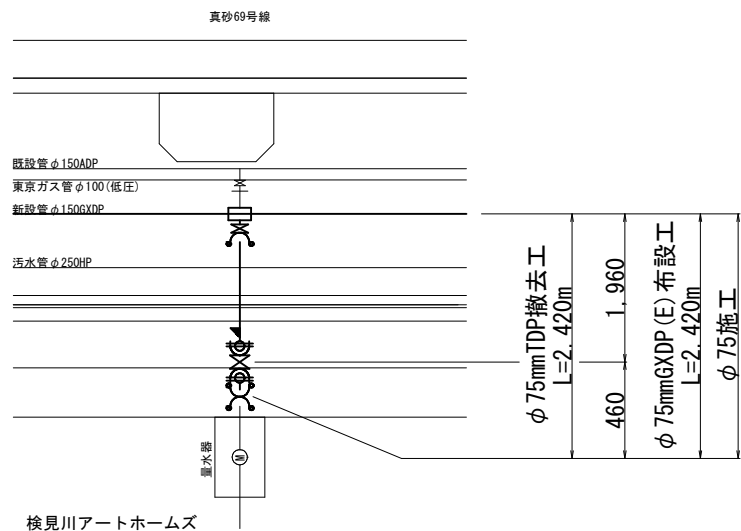


断面図

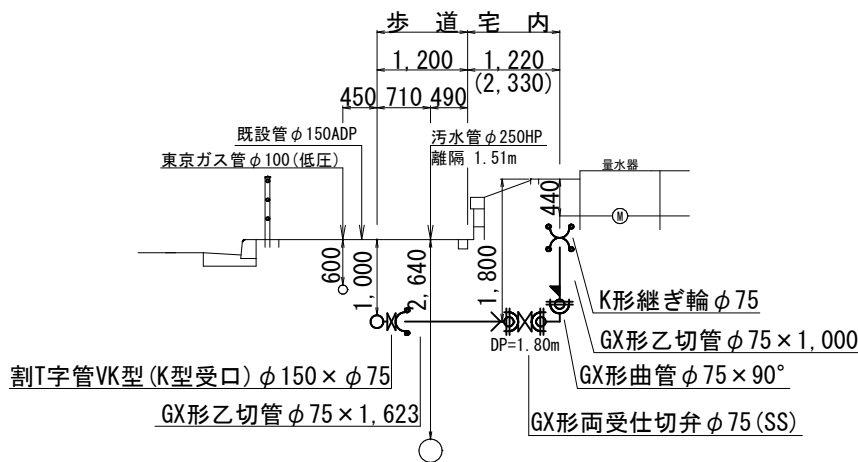


給水切替番号 ③


平面図

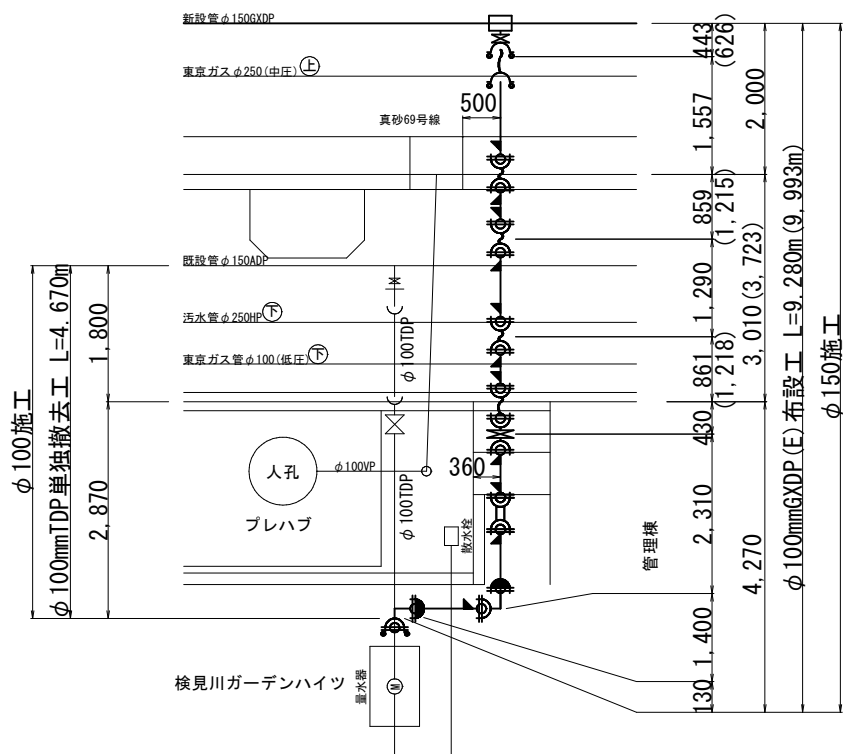

断面図

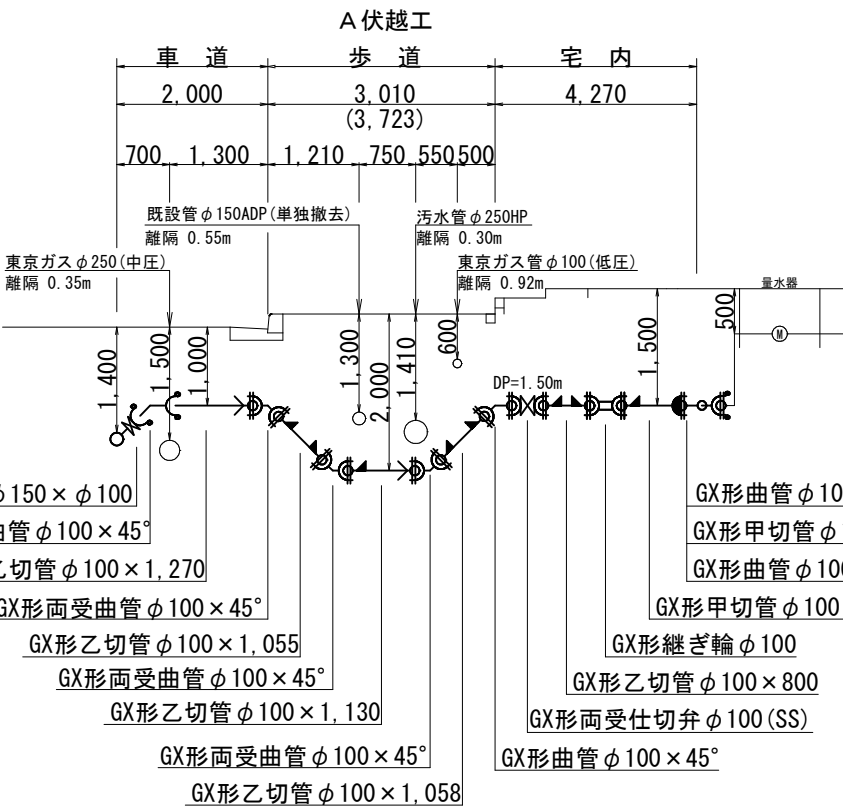

断面図

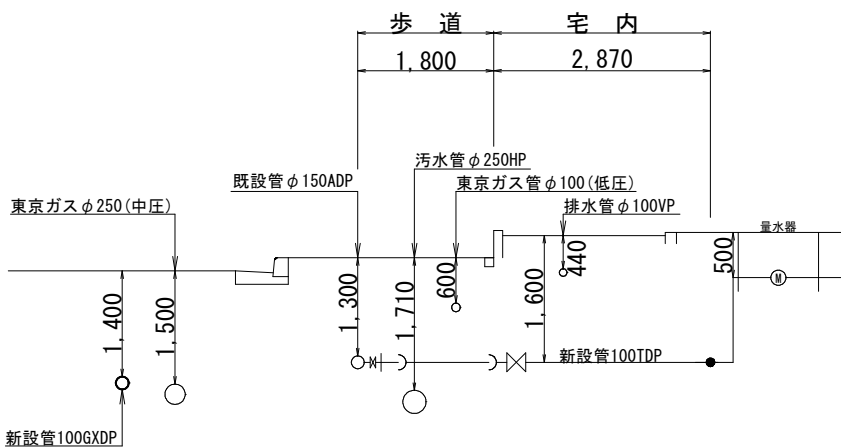

浅層埋設

工 事 名	千葉県美浜区真砂2丁目24番地先配水管整備工事				
図 面 名	給水切替参考図				
図 面 枚 数	25 葉 中 25		縮 尺	S=Free	
完 成 日 期	年 月 日	工事番号	水千8・9第15号		
区 画 記 号	H-13		千葉県企業局		
整理番号					
所 長	次 長	課 長	設 計	製 図	
所 長	次 長	課 長	監 督	製 図	

仮配管延長集計表

施 工	仮配管工	仮配管口径	延 長(m)	仮 設 仕切弁	仮 設 消火栓	連 絡 箇 所	仮 配 管 連 絡 工	舗装 種別	備 考		
φ150施工 φ 100mm L=67.00m φ 150mm L=171.10m	A1	φ 150	165.20	1	—	ア・イ ウ・エ	不断水連絡工 φ 150GXP × φ 150 (A復旧) (DP=0.80m)	-1	A B	仮設不断水止水栓設置工 φ 150ADP (A復旧) (DP=1.30m)	-2
	A2	φ 100	67.00	(φ 100)			不断水連絡工 φ 150ADP × φ 150 (A復旧) (DP=1.30m)	-1		単独栓設置工 φ 150ADP (A復旧) (DP=1.30m)	-2
	B	φ 150	5.90	2			不断水連絡工 φ 150ADP × φ 100 (A復旧) (DP=1.30m)	-1		単独栓設置工 φ 150GXP (A復旧) (DP=0.80m)	-1
				(φ 150)			GX形更新連絡管連絡工 φ 150GXP × φ 100 (A復旧) (DP=1.00m)	-1		単独栓設置工 φ 150GXP (A復旧) (DP=1.00m)	-1
							GX形更新連絡管分岐側弁筐設置工 φ 100(土工事なし)	-1		二つ割特殊押輪設置工 φ 150ADP (A復旧) (DP=1.30m)	-4

※ 仮配管使用材料 …… φ100mm以下は、SGP-VB又は、SGP-PBとする。 ※ ストップバルブ及び洗浄用ドレーンは、適宜設置すること。 ※ 水替工 …… 仮配管連絡箇所。
φ150mmは、SGP-VBとする。

仮配管連絡タイプ別集計表




施 工	ヶ所	タイプ	既設管口径	仮配管口径
φ150施工	ア	H	φ150GXD	φ150
φ150施工	イ	H	φ150ADP	φ150
φ150施工	ウ	H	φ150ADP	φ100
φ150施工	エ	I	φ150GXD	φ100

仮配管施工図(参考)

工 事 名	千葉県美浜区真砂2丁目24番地先 配水管整備工事				
図 名	仮配管延長集計表 仮配管連絡タイプ別集計表				
図 面 枚 数	15 葉 中 1		縮 尺	—	
完 成	年 月 日		工事番号	水千8・9第15号	
区 画 区 記	H-13		千葉県企業局		
整理番号			施工業者		
所 長	次 長	課 長	設 計	製 図	
所 長	次 長	課 長	監 督	製 図	

仮配管平面図(1/2) S=1:500

KEY PLAN

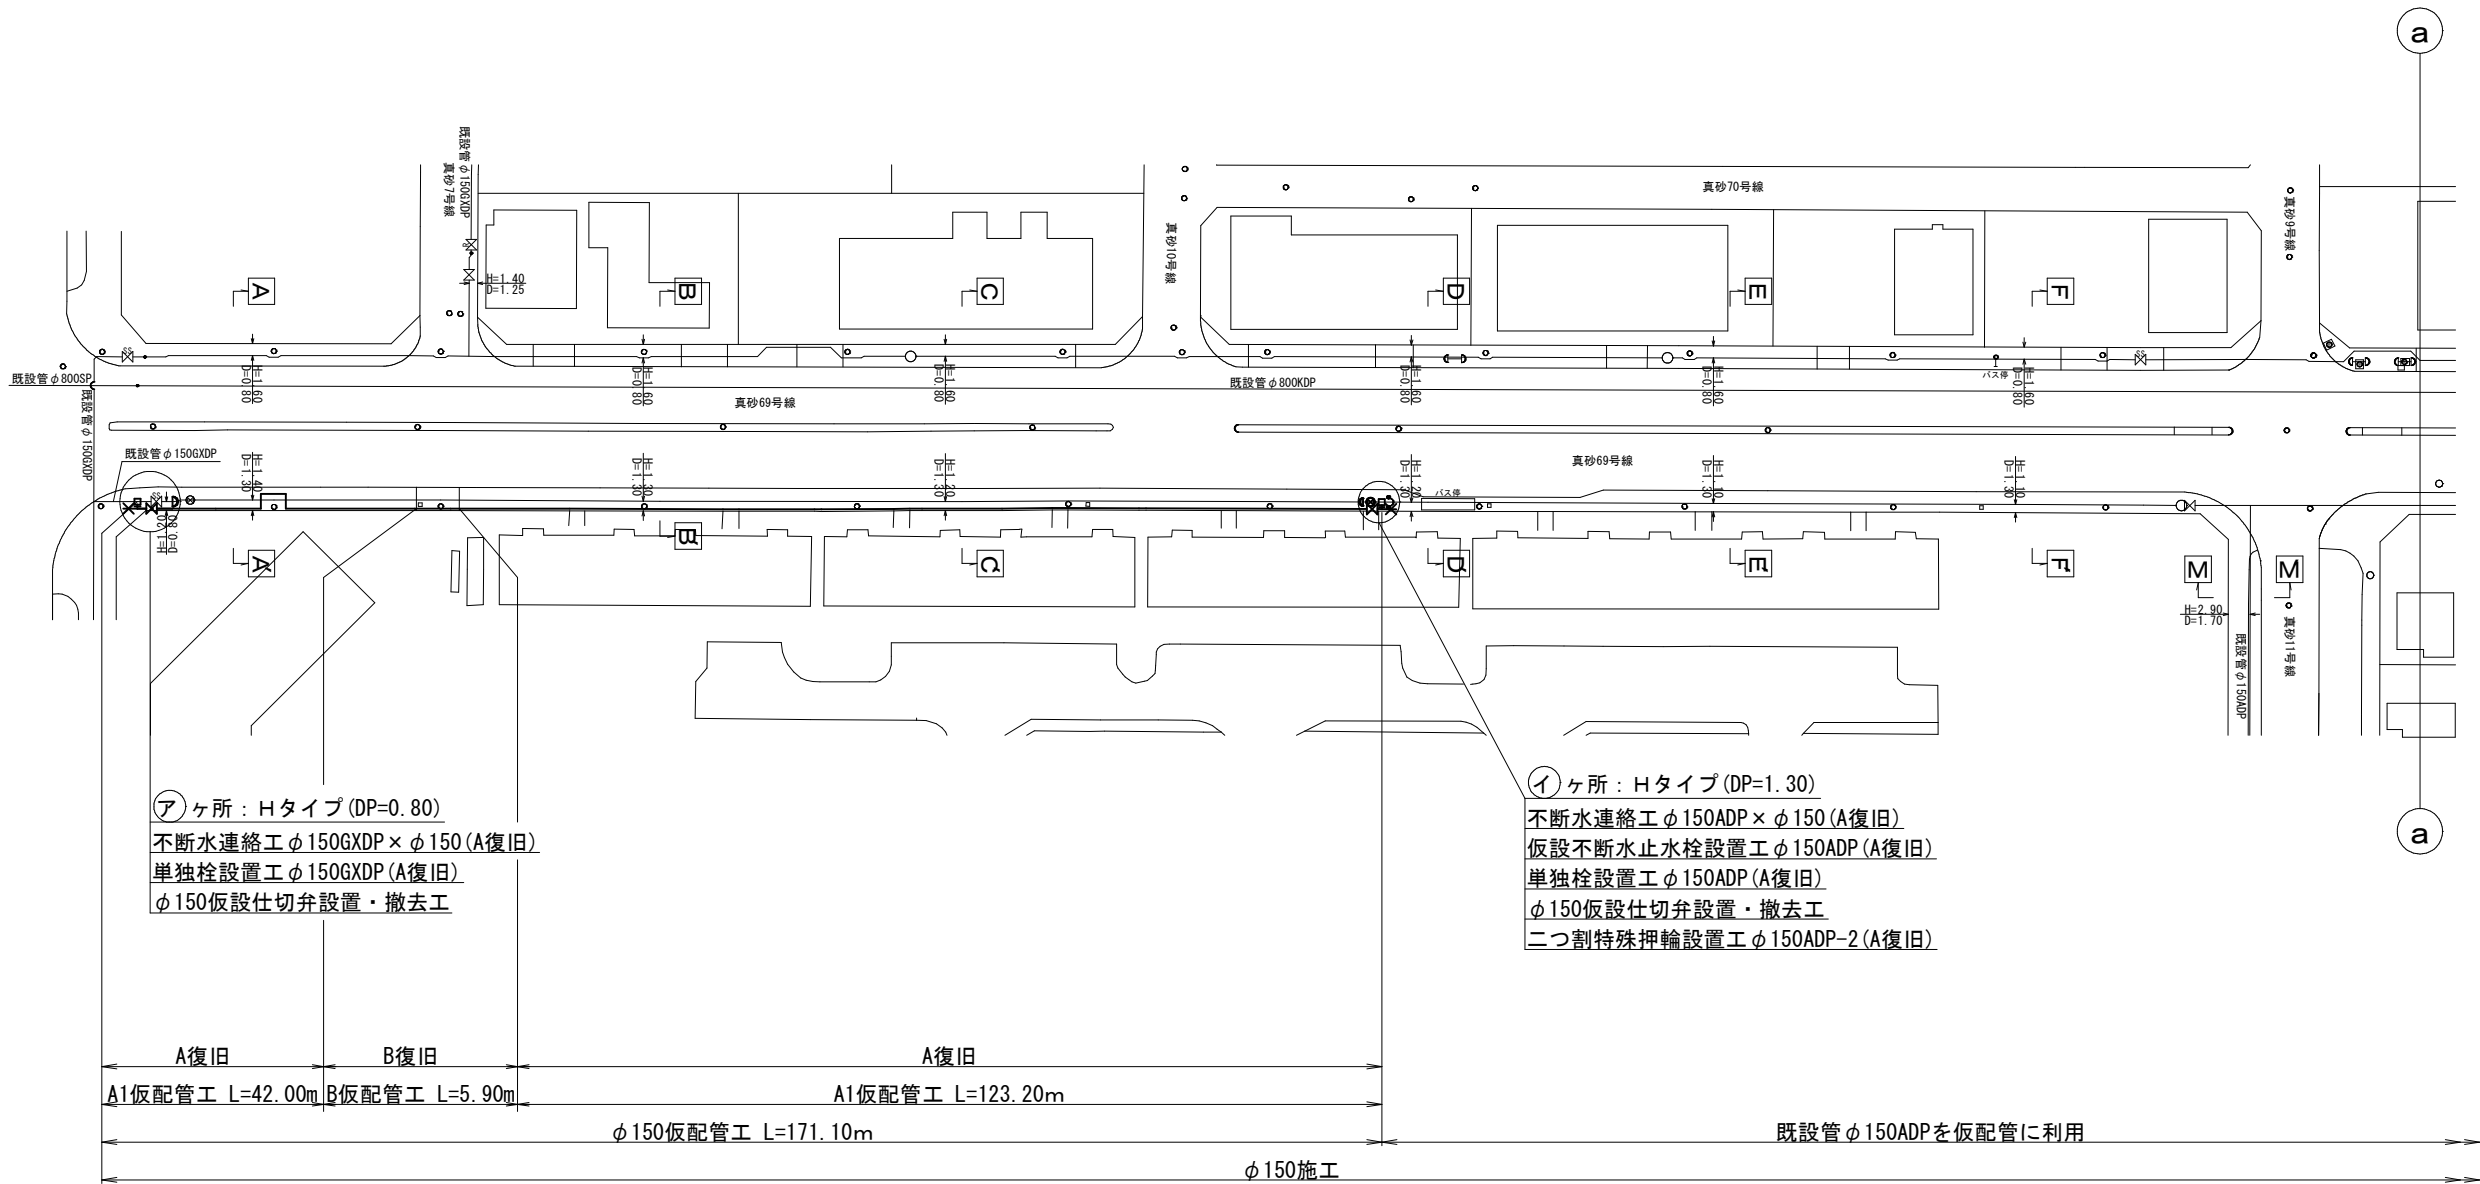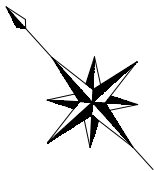
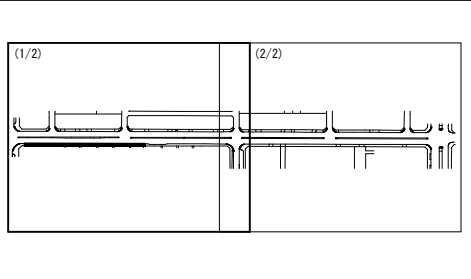


仮配管施工図(参考)

工 事 名	千葉県美浜区真砂2丁目24番地先配水管整備工事				
図 名	仮配管平面図(1/2)				
図 面 数	15	葉 中	2	縮 尺	S=1:500
完 成 区 記	年 月 日	工事番号	水千8・9第15号		
区 画 区 画 号	H-13		千葉県企業局		
整理番号	施工業者				
所 長	次 長	課 長	設 計	製 図	
所 長	次 長	課 長	監 督	製 図	

仮配管平面図(2/2) S=1:500

KEY PLAN

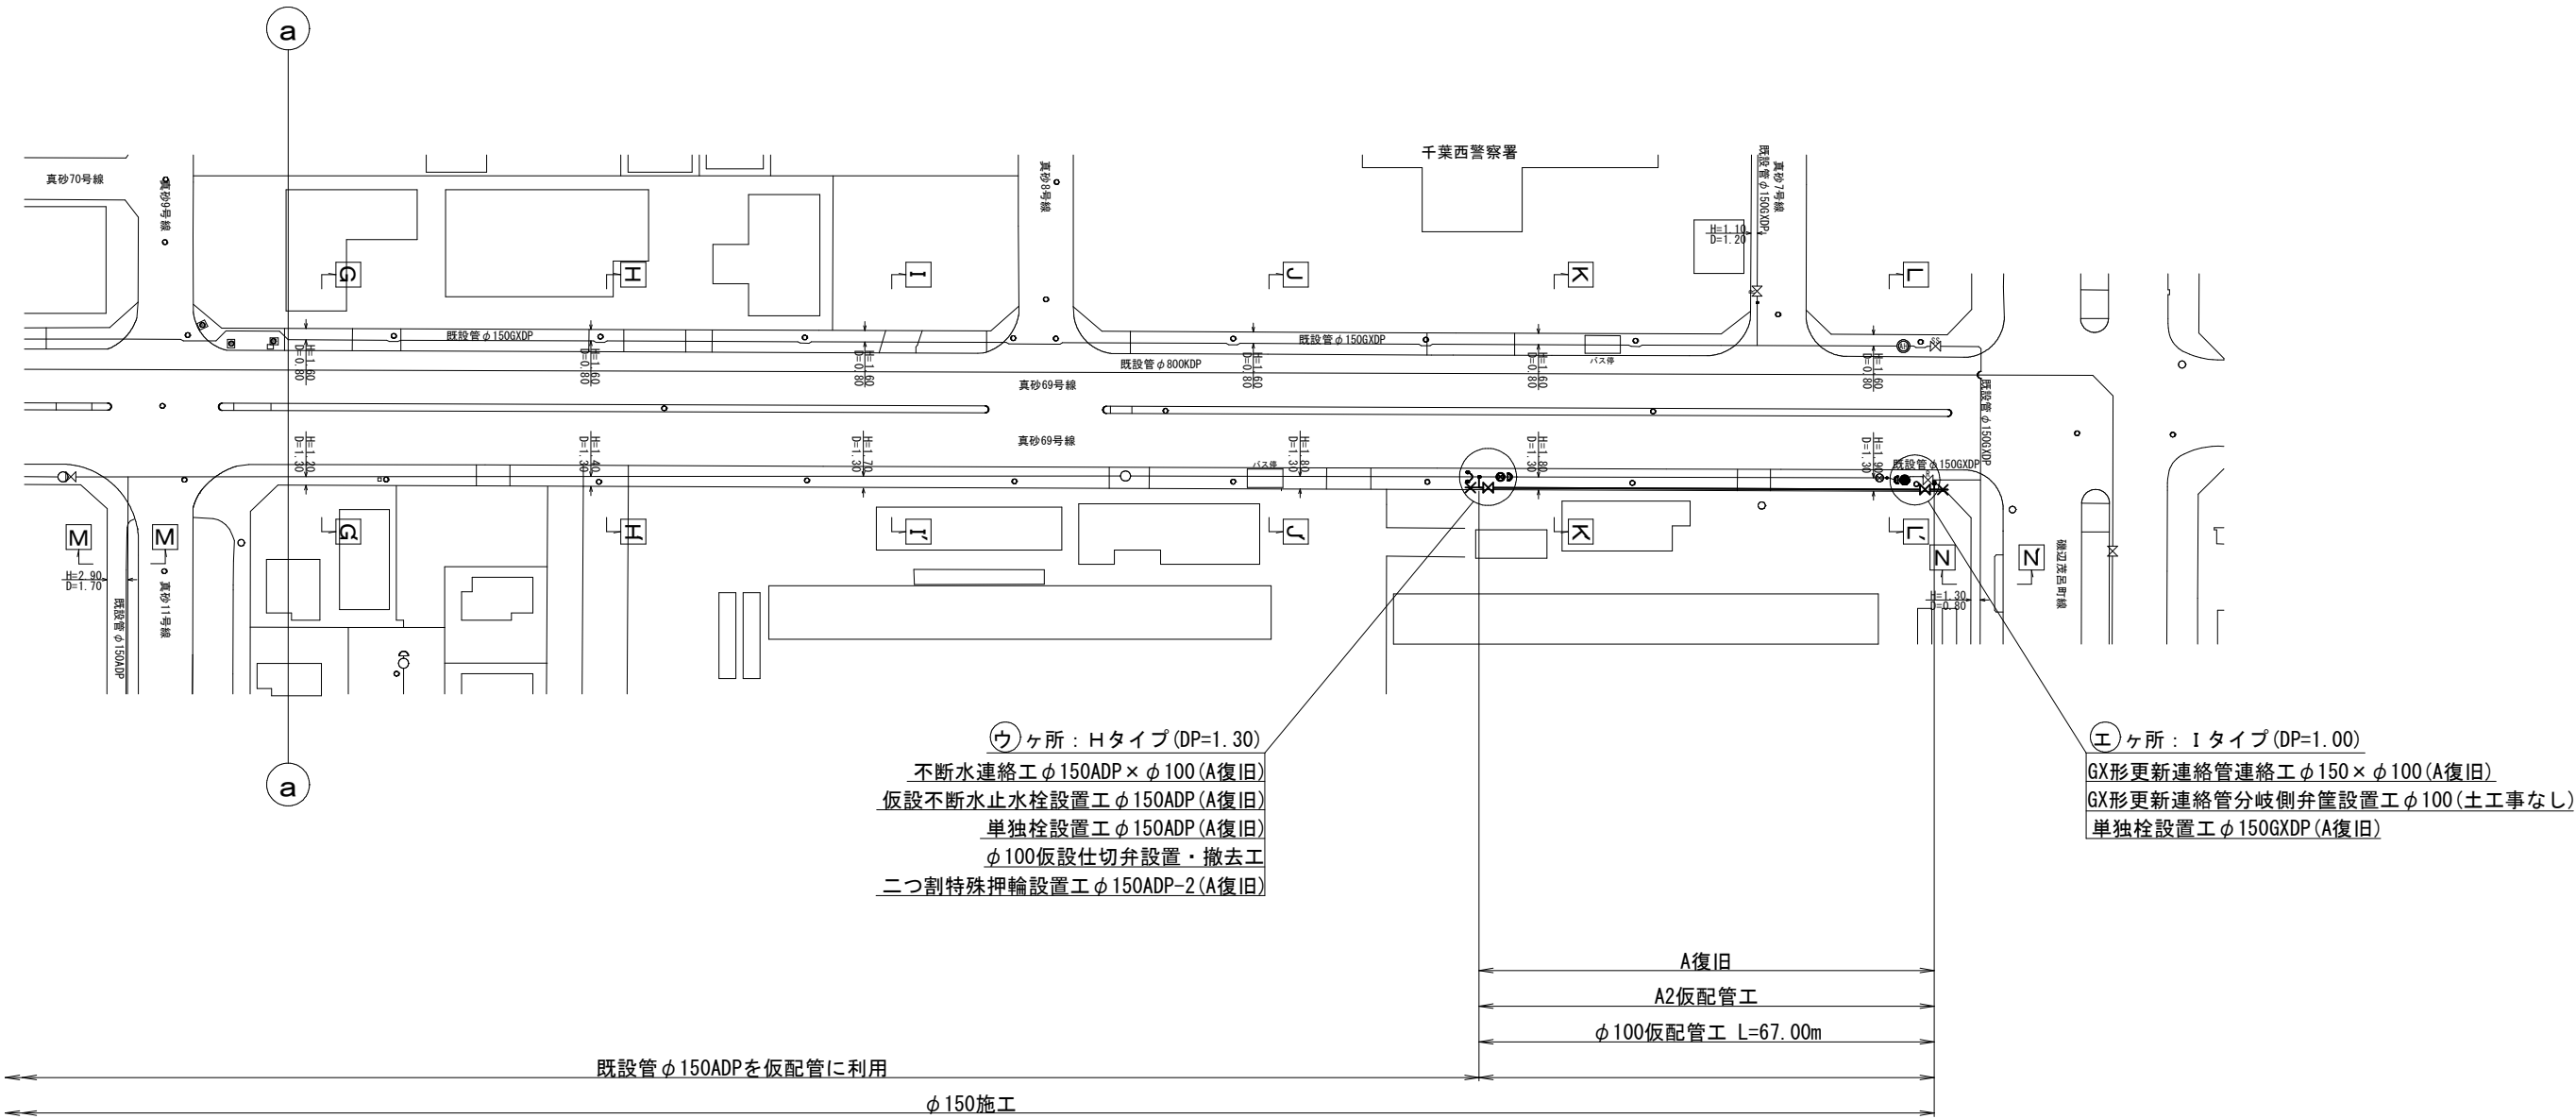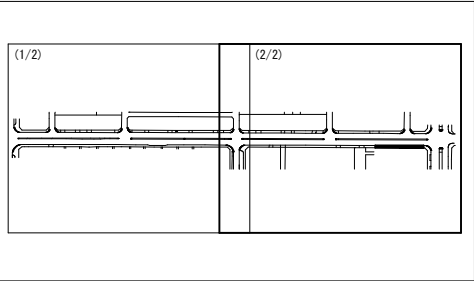



ウヶ所：Hタイプ(DP=1.30)
不断水連絡工φ150ADP×φ100(A復旧)
仮設不断水止水栓設置工φ150ADP(A復旧)
単独栓設置工φ150ADP(A復旧)
φ100仮設仕切弁設置・撤去工
二つ割特殊押輪設置工φ150ADP-2(A復旧)

エヶ所：Iタイプ(DP=1.00)
GX形更新連絡管連絡工φ150×φ100(A復旧)
GX形更新連絡管分岐側弁筐設置工φ100(土工事なし)
単独栓設置工φ150GXD(A復旧)

仮配管施工図(参考)

工 事 名	千葉県美浜区真砂2丁目24番地先配水管整備工事				
図 面 名	仮配管平面図(2/2)				
図 面 枚 数	15 葉 中 3	縮 尺		S=1:500	
完 成 日	年 月 日	工事番号		水千8・9第15号	
区 画 記 号	H-13		千葉県企業局		
整理番号	施 工 業 者				
所 長	次 長	課 長	設 計	製 図	
所 長	次 長	課 長	監 督	製 図	



仮配管横断面図(1/7) s=1:50

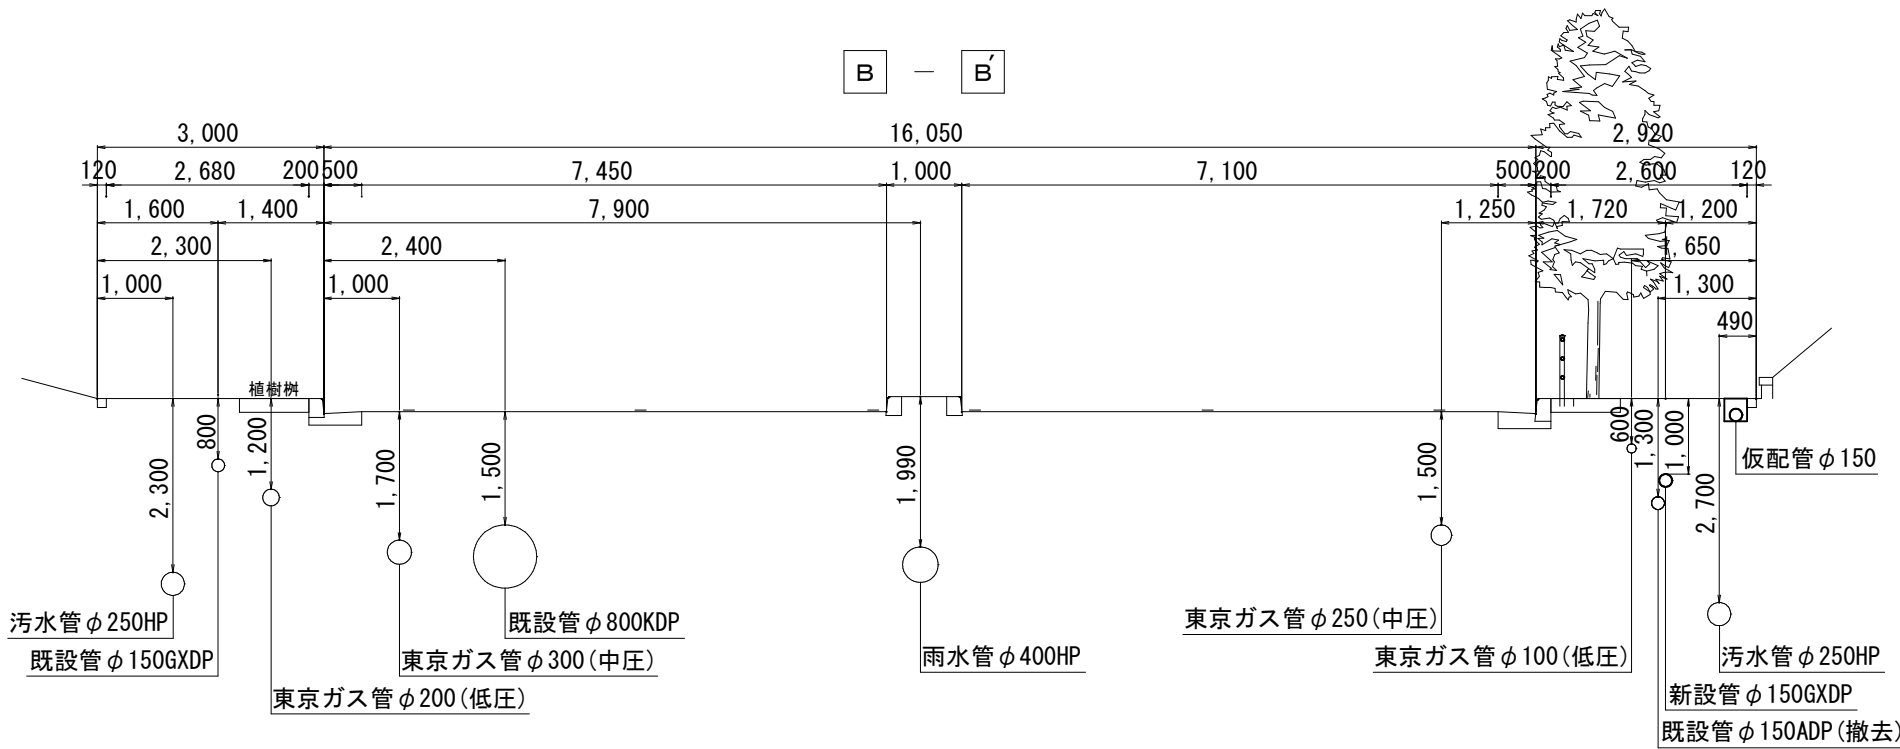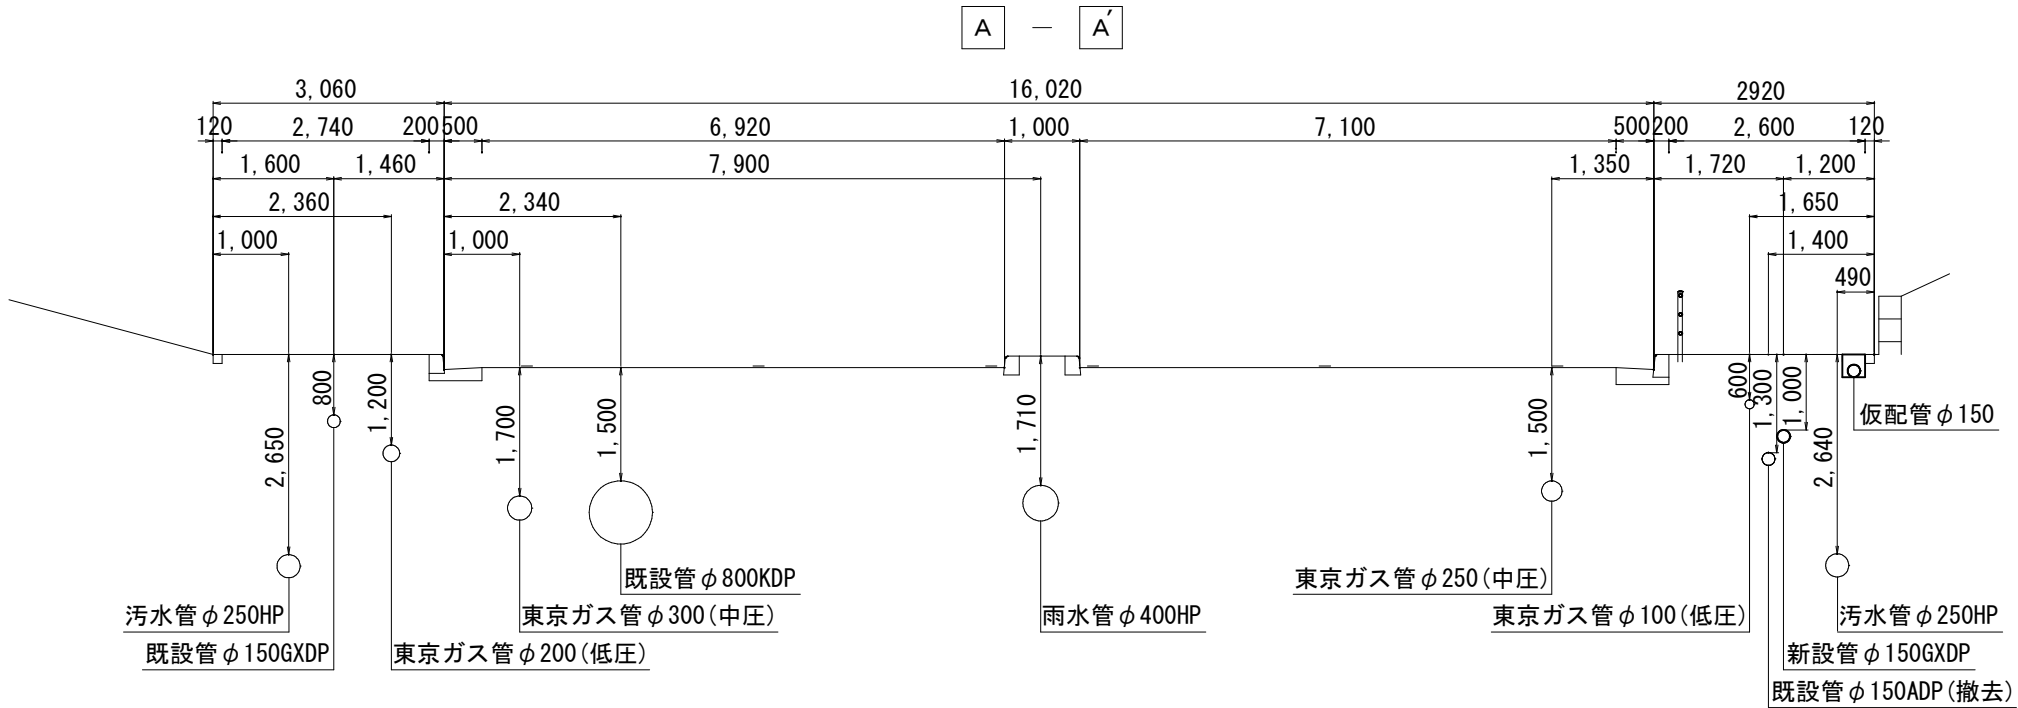

仮配管施工図(参考)

工 事 名	千葉県美浜区真砂2丁目24番地先配水管整備工事				
図 名	仮配管横断面図(1/7)				
図 面 数	15 葉 中 4	縮 尺	S=1:50		
完 成 区 記	年 月 日	工事番号	水千8・9第15号		
整理番号	H-13		千葉県企業局		
所 長	次 長	課 長	設 計	監 督	製 図
所 長	次 長	課 長	監 督	製 図	



仮配管横断面図(2/7) s=1:50

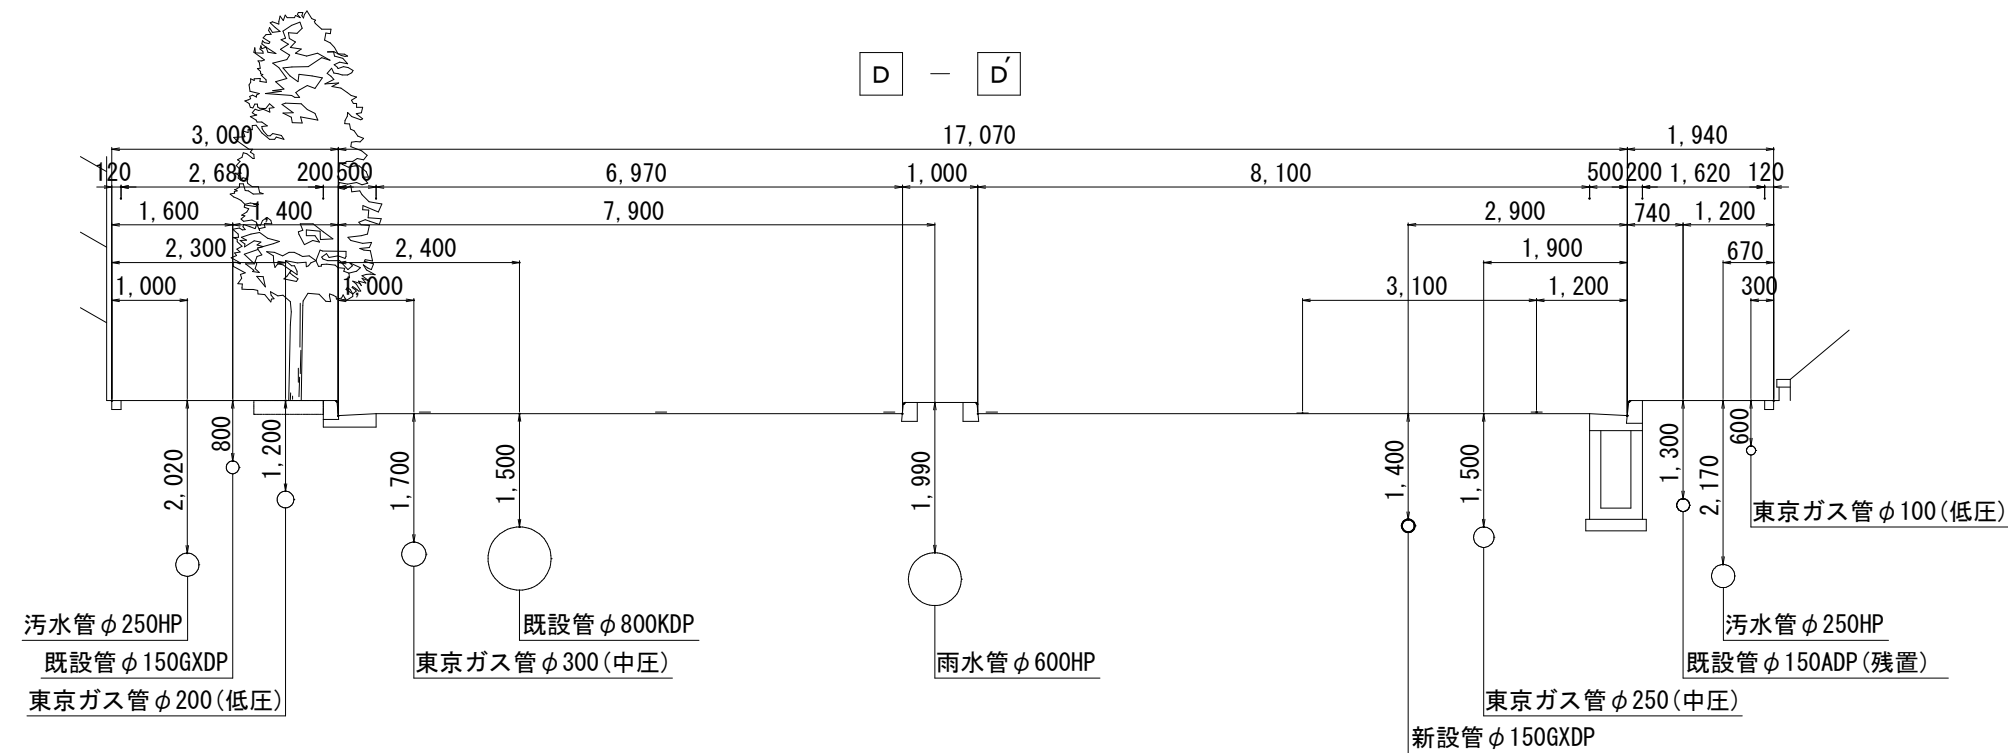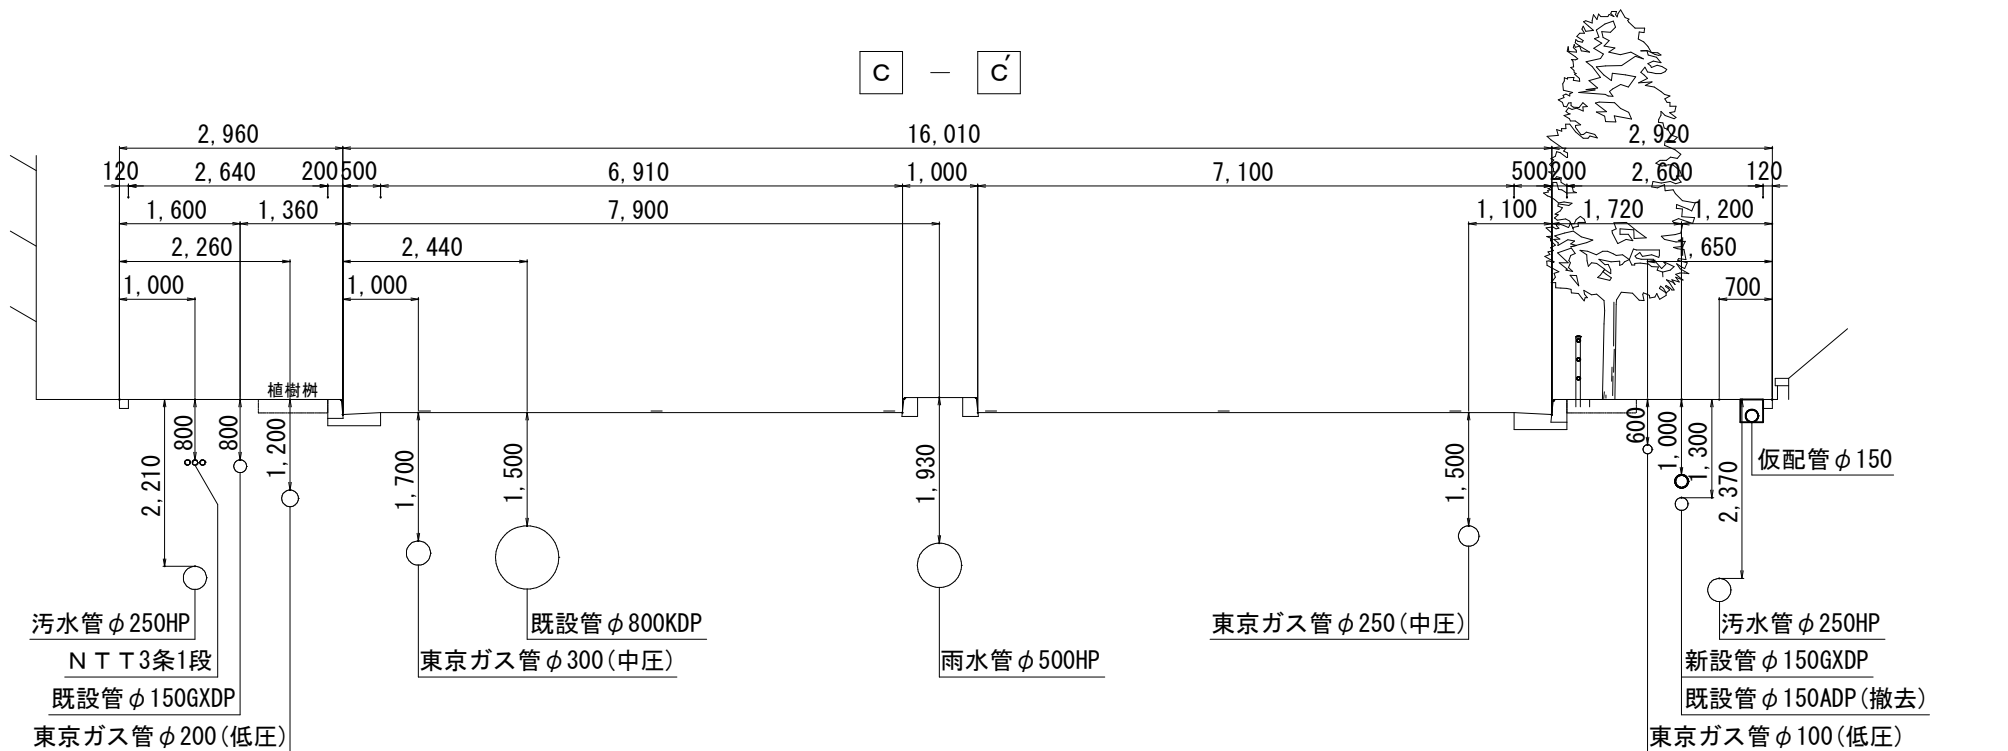

仮配管施工図(参考)

工 事 名	千葉県美浜区真砂2丁目24番地先配水管整備工事				
図 面 名	仮配管横断面図(2/7)				
図 面 枚 数	15 葉 中 5		縮 尺	S=1:50	
完 成 日	年 月 日		工事番号	水千8・9第15号	
区 画 記 号	H-13		千葉県企業局		
整理番号	施工業者				
所 長	次 長	課 長	設 計		製 図
所 長	次 長	課 長	監 督		製 図



仮配管横断面図(3/7) s=1:50

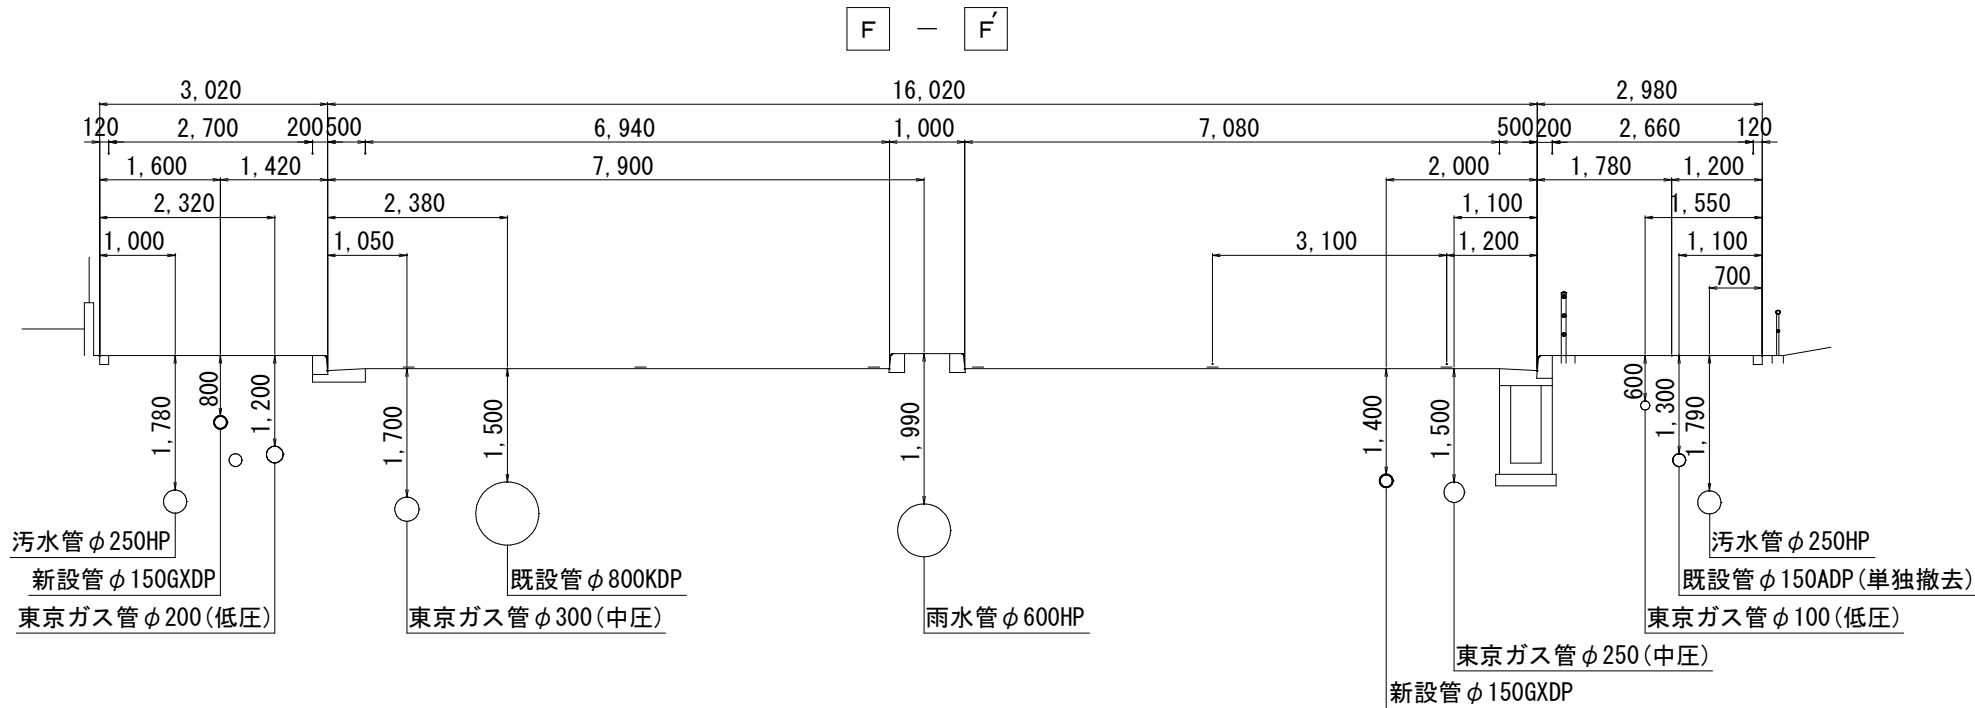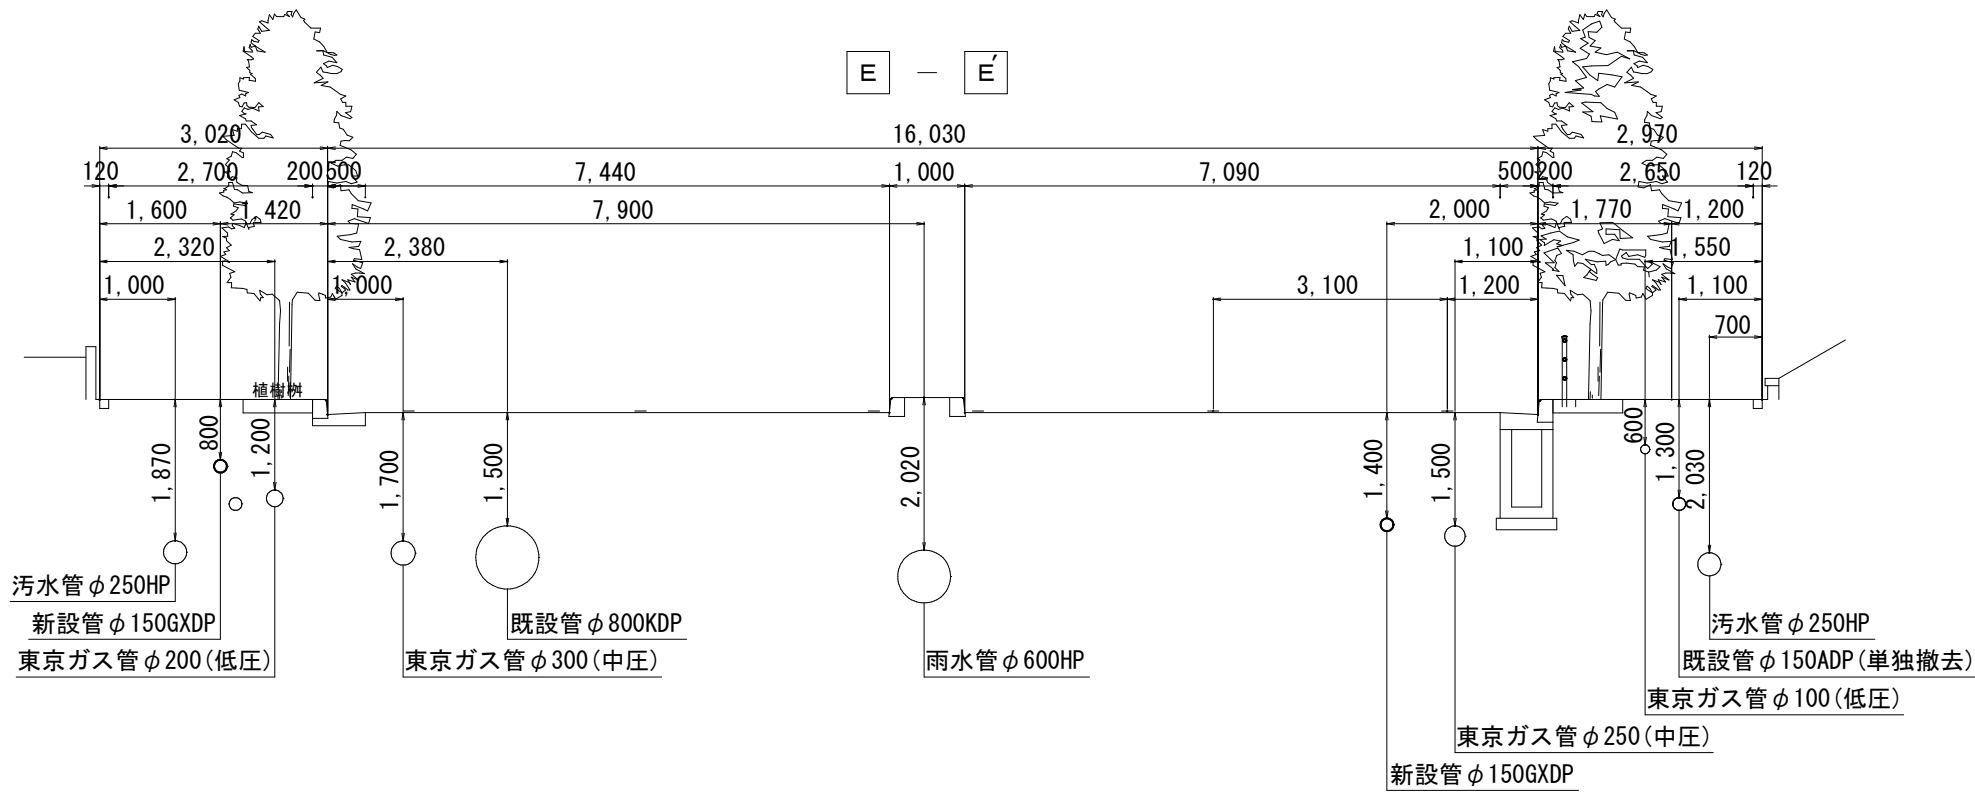

仮配管施工図(参考)

工 事 名	千葉県美浜区真砂2丁目24番地先配水管整備工事				
図 名	仮配管横断面図(3/7)				
図 面 数	15 葉 中 6		縮 尺	S=1:50	
完 成 日	年 月 日	工事番号	水千8・9第15号		
区 画 記 号	H-13		千葉県企業局		
整理番号	施工業者				
所 長	次 長	課 長	設 計		製 図
所 長	次 長	課 長	監 督		製 図



仮配管横断面図(4/7) s=1:50

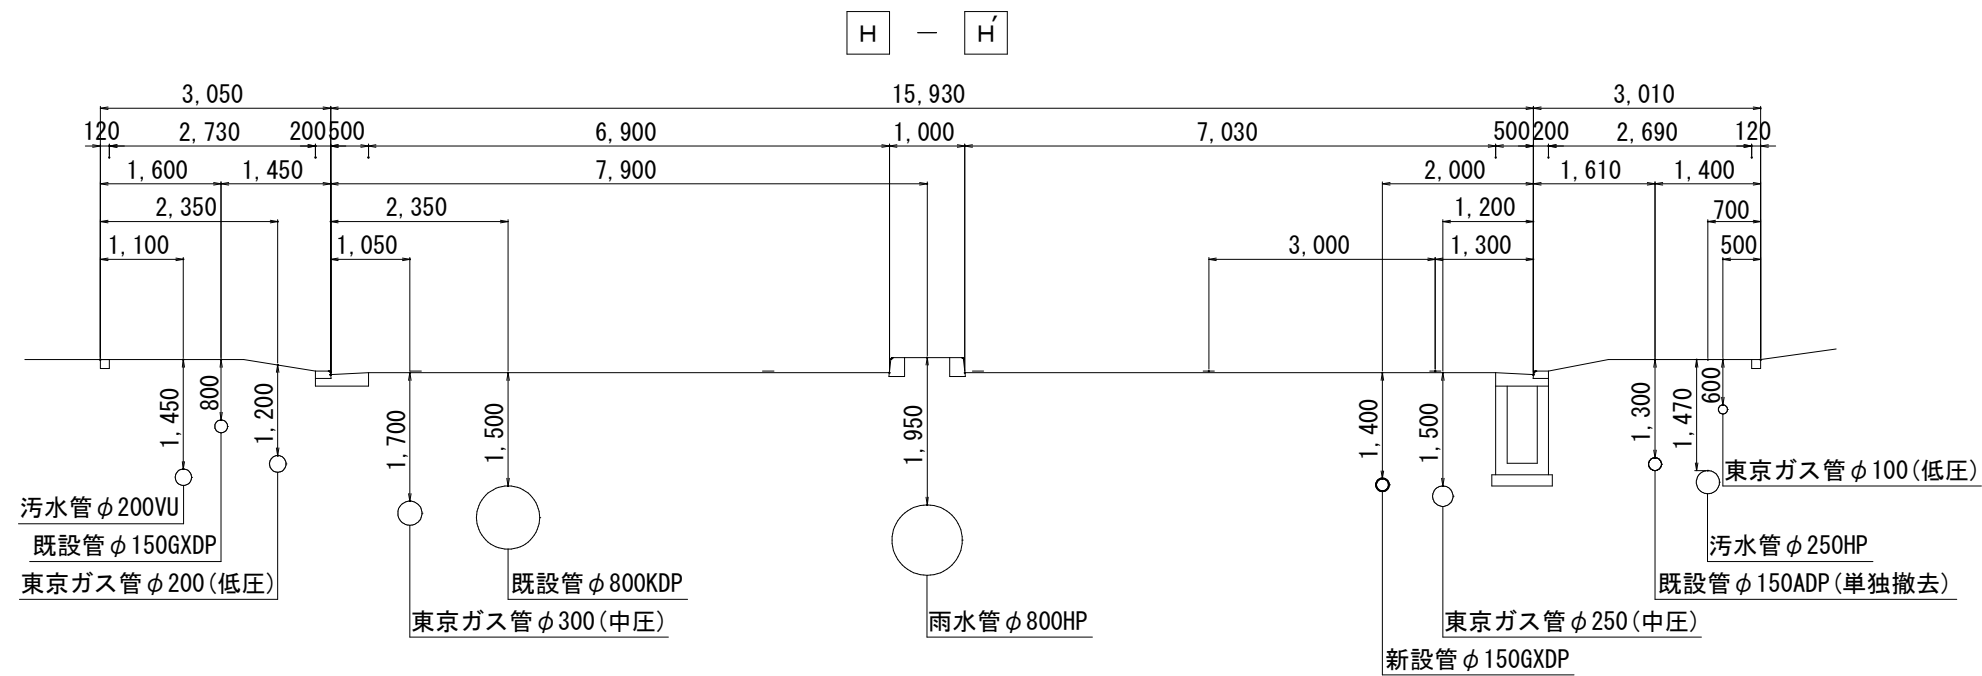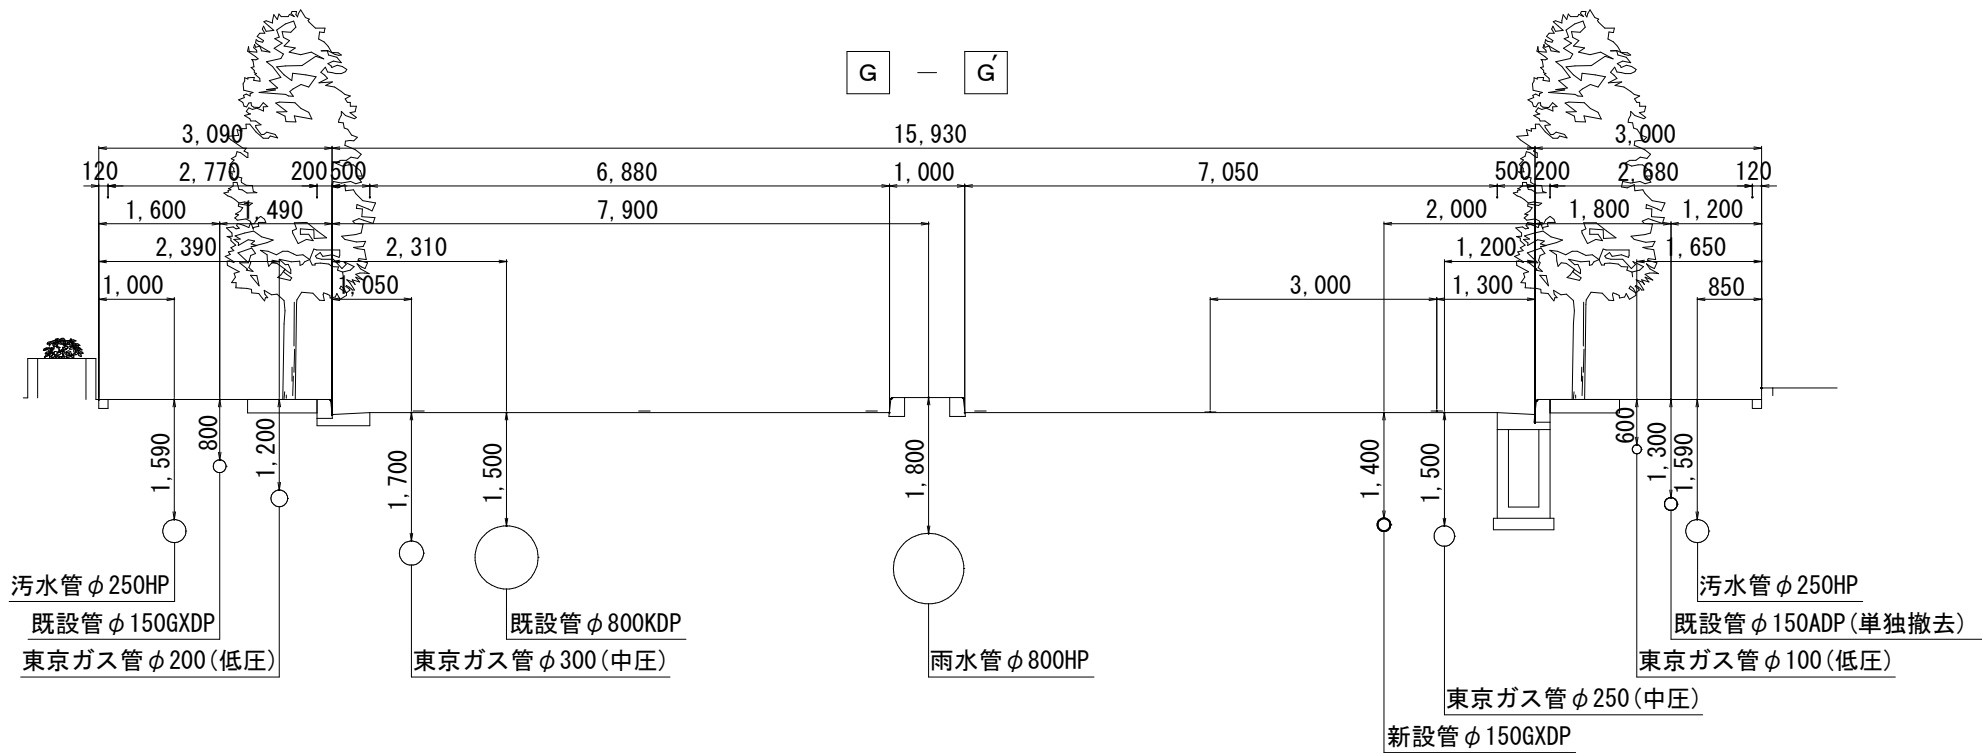

仮配管施工図(参考)



工 事 名	千葉県美浜区真砂2丁目24番地先 配水管整備工事				
図 面 名	仮配管横断面図(4/7)				
図 面 数	15 葉 中 7		縮 尺	S=1:50	
完 成 日	年 月 日	工事番号	水千8・9第15号		
区 画 記 号	H-13		千葉県企業局		
整理番号	施工業者				
所 長	次 長	課 長	設 計	製 図	
所 長	次 長	課 長	監 督	製 図	

仮配管横断面図 (5/7) s=1:50

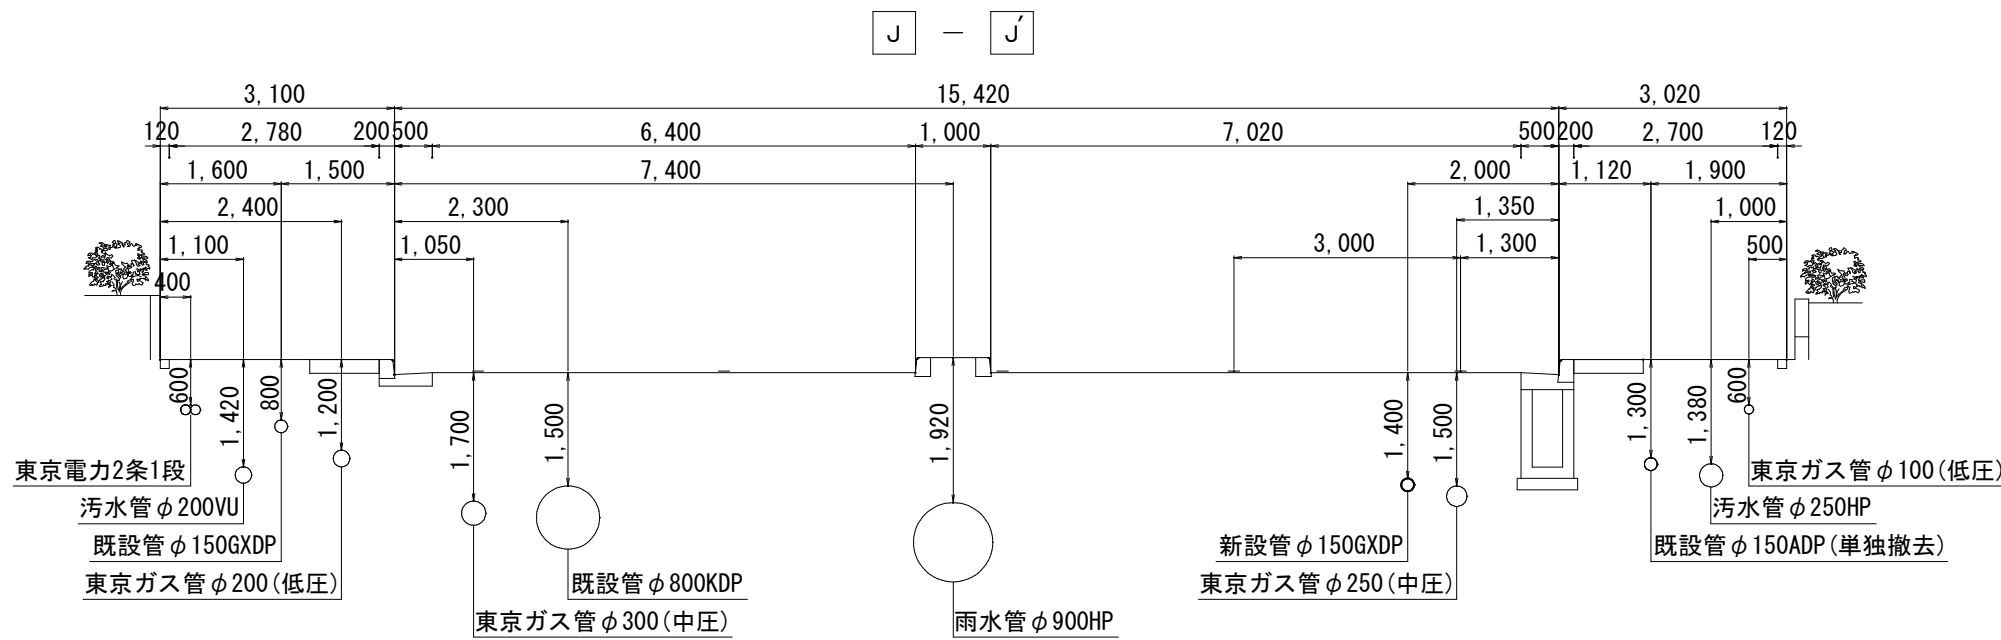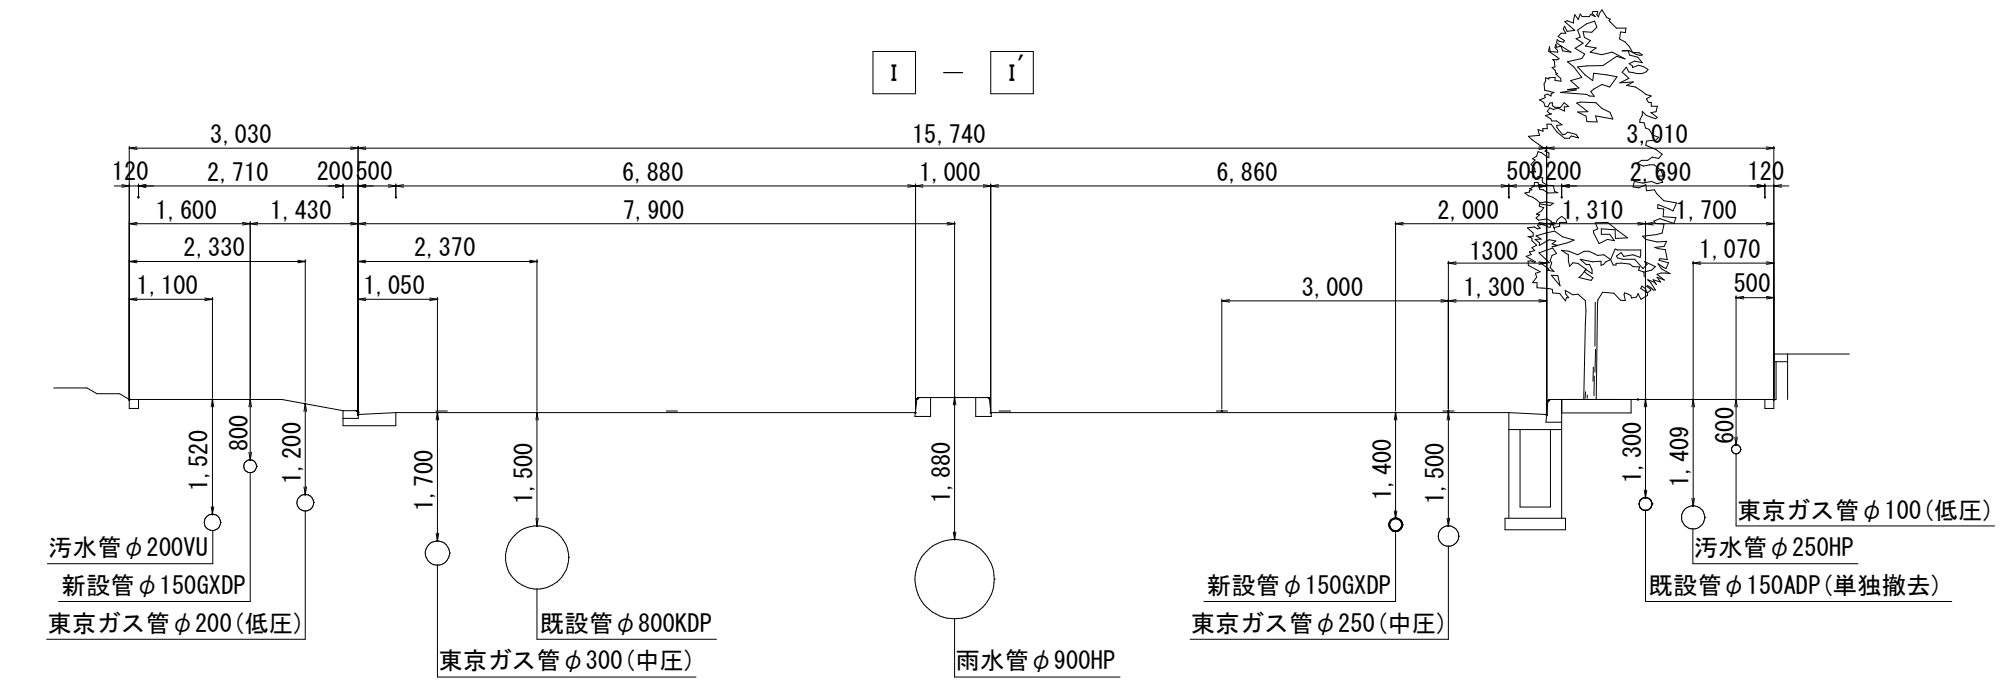

仮配管施工図 (参考)				
工 事 名	千葉県美浜区真砂2丁目24番地先配水管整備工事			
図 面 名	仮配管横断面図 (5/7)			
図 面 数	16 葉 中 8	縮 尺	S=1:50	
完 成 日	年 月 日	工事番号	水千8・9第15号	
区 画 記 号	H-13		千葉県企業局	
整理番号		施工業者		
所 長	次 長	課 長	設 計	製 図
所 長	次 長	課 長	監 督	製 図



仮配管横断面図(6/7) s=1:50

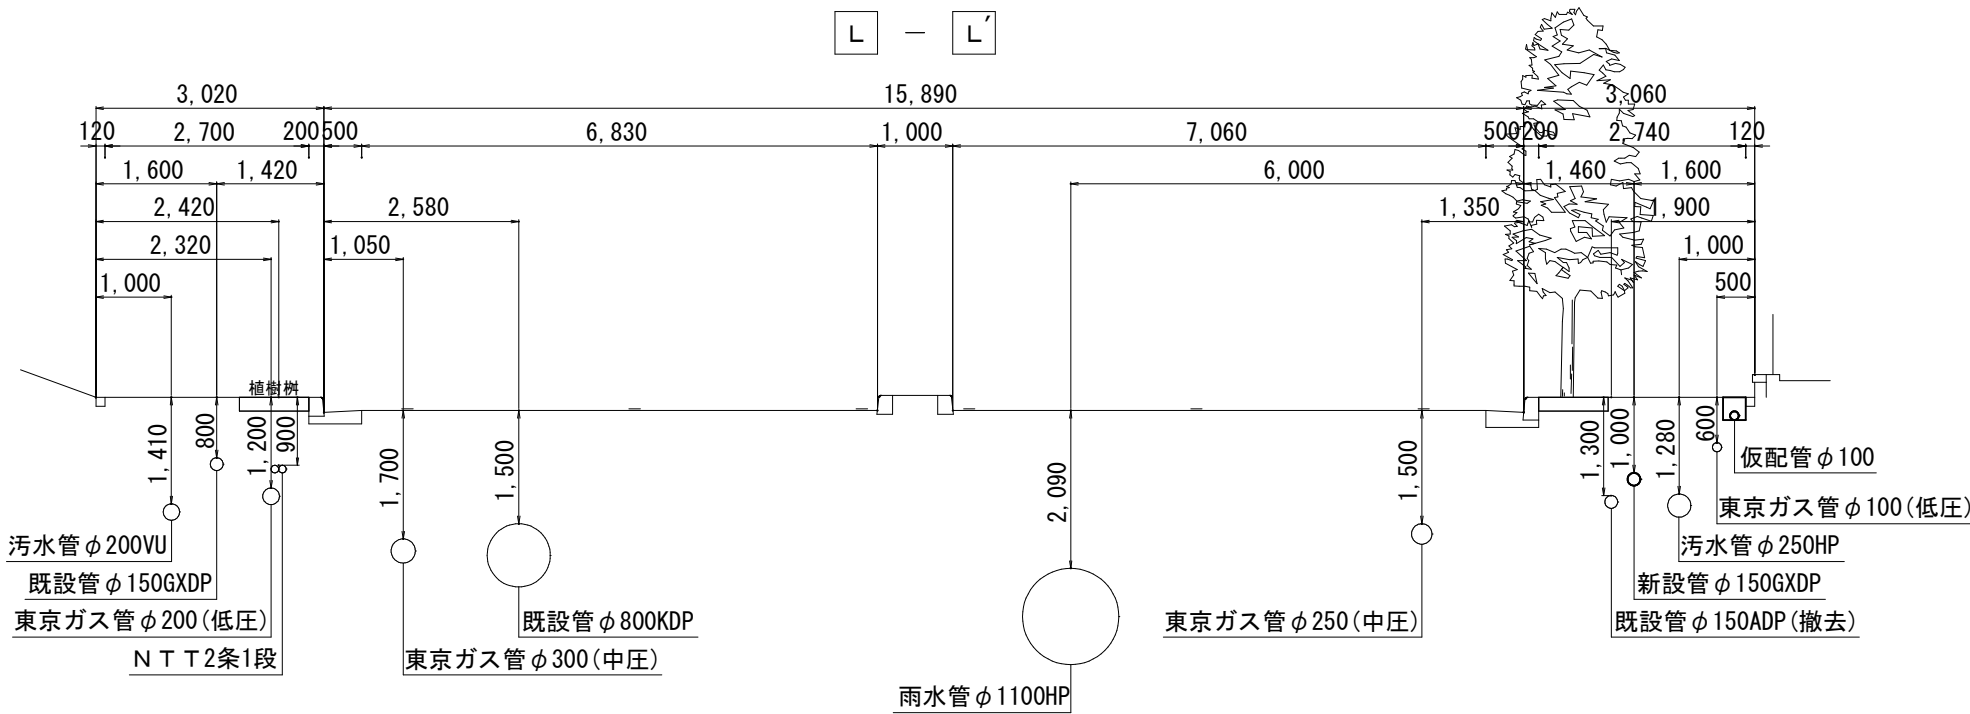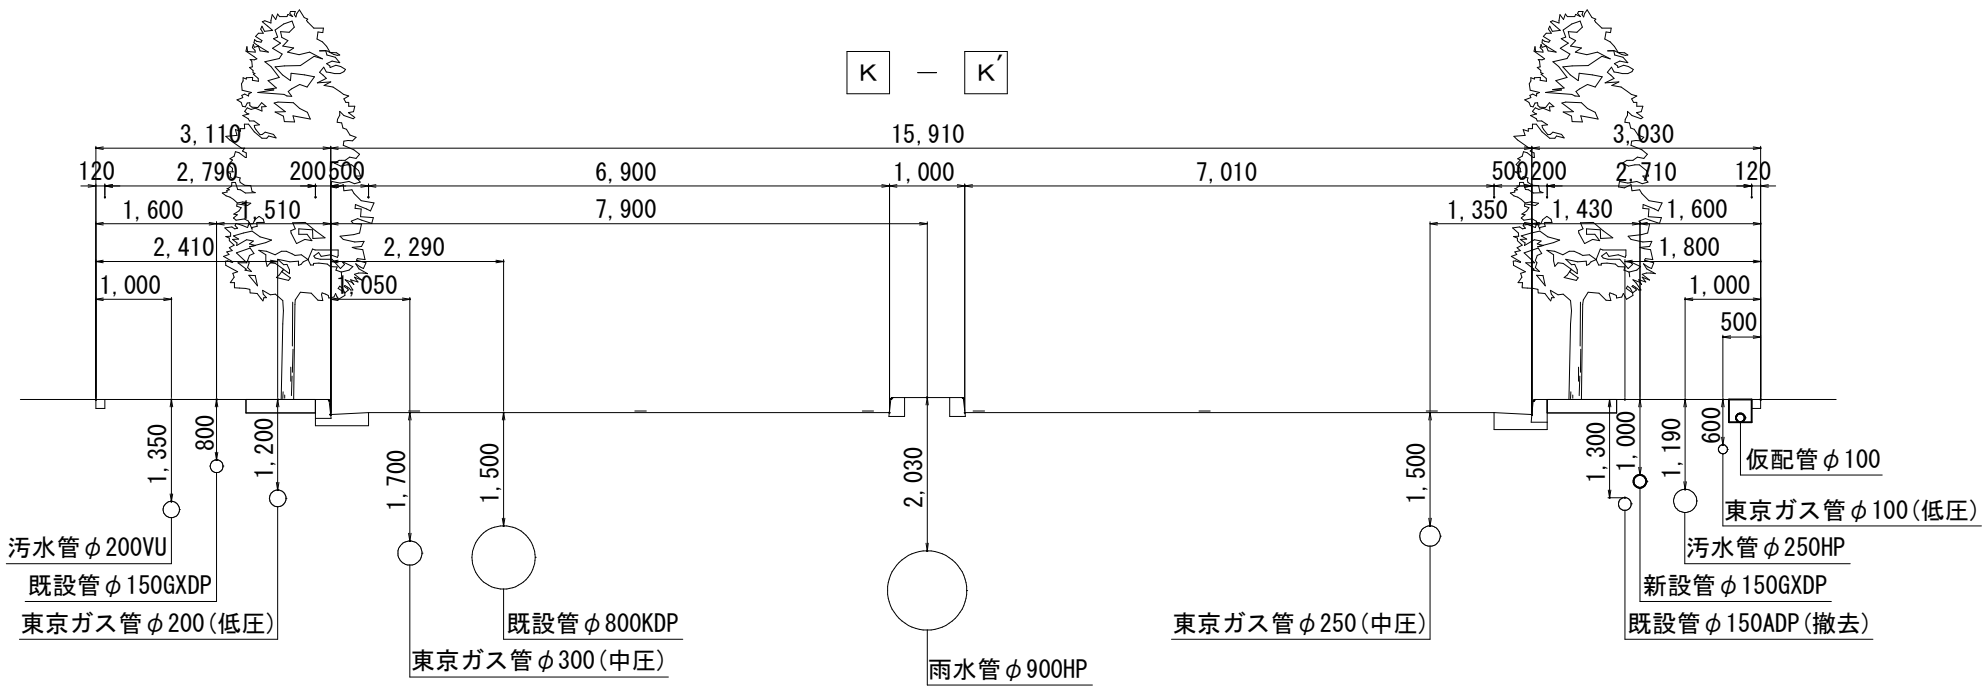

仮配管施工図(参考)

工 事 名	千葉県美浜区真砂 2 丁目 2 4 番地先配水管整備工事				
図 名	仮配管横断面図 (6/7)				
図 面 数	15 葉 中 9		縮 尺	S=1:50	
完 成	年 月 日		工事番号	水千 8・9 第 15 号	
区 画 記 号	H-13		千葉県企業局		
整理番号			施工業者		
所 長	次 長	課 長	設 計	製 図	
所 長	次 長	課 長	監 督	製 図	




仮配管横断面図(7/7) s=1:50

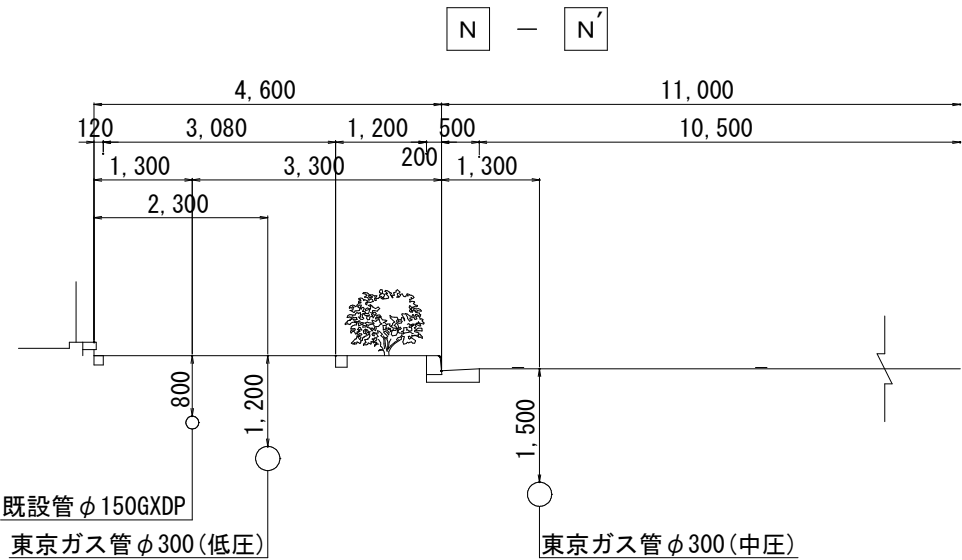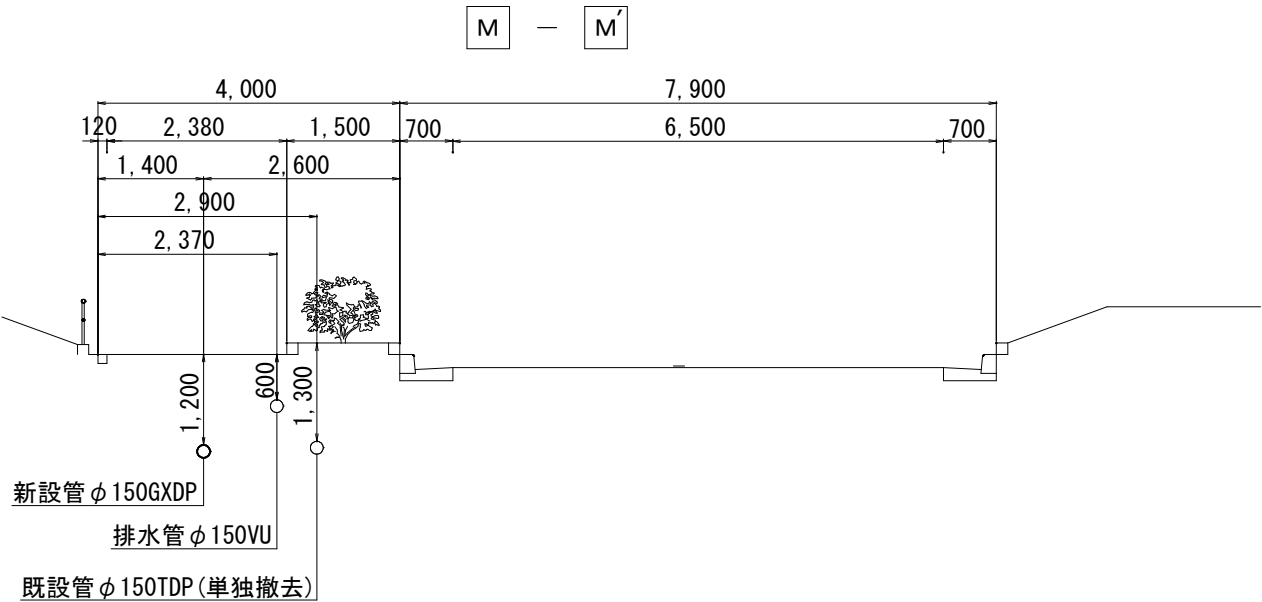



仮配管施工図(参考)

工 事 名	千葉県美浜区真砂2丁目24番地先配水管整備工事				
図 面 名	仮配管横断面図(7/7)				
図 面 枚 数	15 葉 中 10		縮 尺	S=1:50	
完 成 日	年 月 日		工事番号	水千8・9第15号	
区 画 記 号	H-13		千葉県企業局		
整理番号		施工業者			
所 長	次 長	課 長	設 計	製 図	
所 長	次 長	課 長	監 督	製 図	

仮配管埋設図 s=1:10

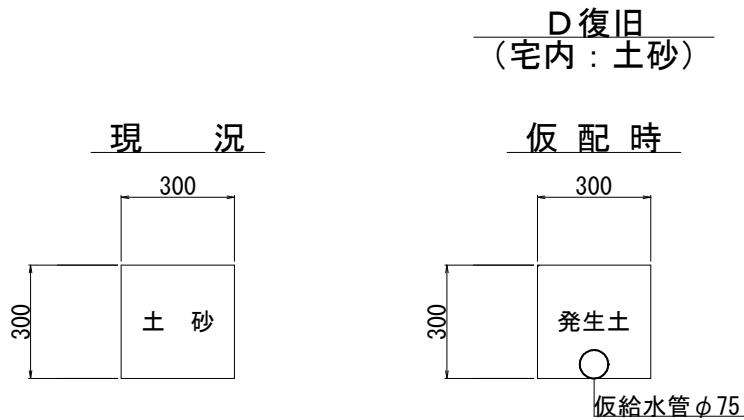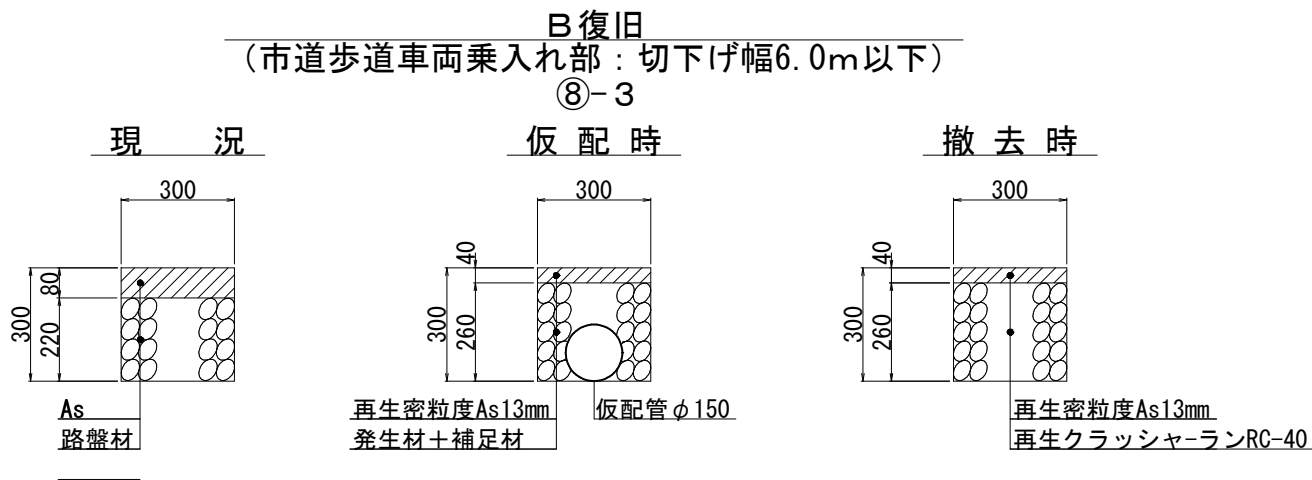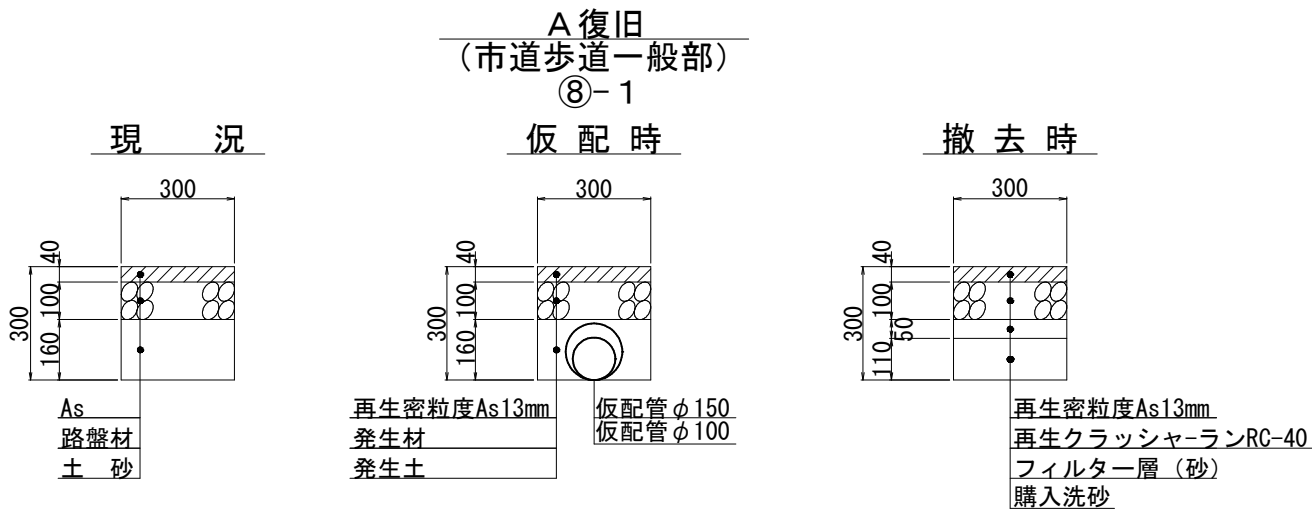



仮配管連絡箇所復旧図 s=1:20

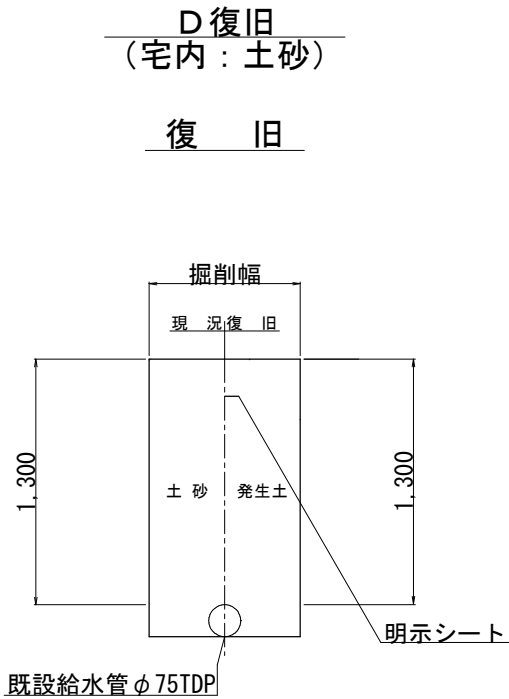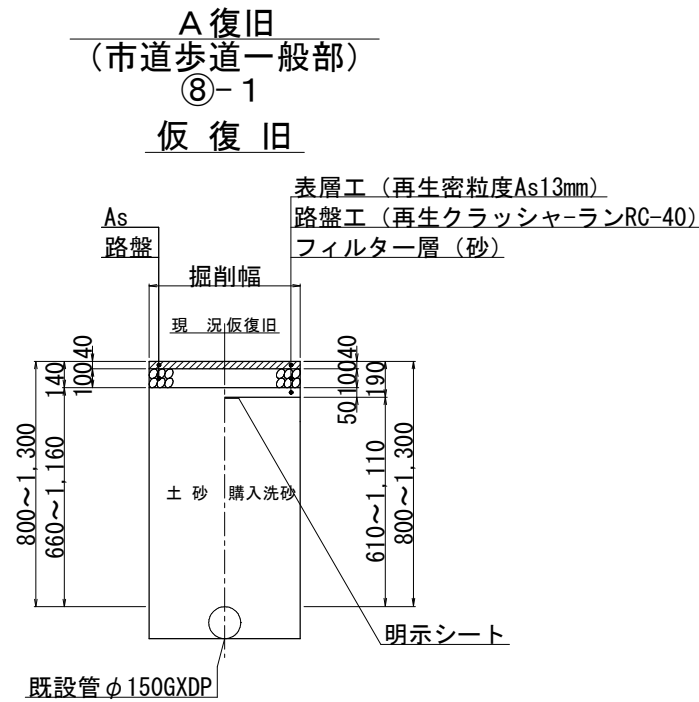

仮配管施工図 (参考)					
工 事 名		千葉県美浜区真砂 2 丁目 2 4 番地先配水管整備工事			
図 面 名		仮配管埋設図・仮配管連絡箇所復旧図			
図 面 数		縮 尺		図 示	
完 成		年 月 日		工事番号 水千 8・9 第 15 号	
区 画 記 号		H-13		千葉県企業局	
整理番号		施工業者			
所 長	次 長	課 長	設 計	製 図	
所 長	次 長	課 長	監 督	製 図	

仮給水切替平面図(1/2) S=1:500

KEY PLAN

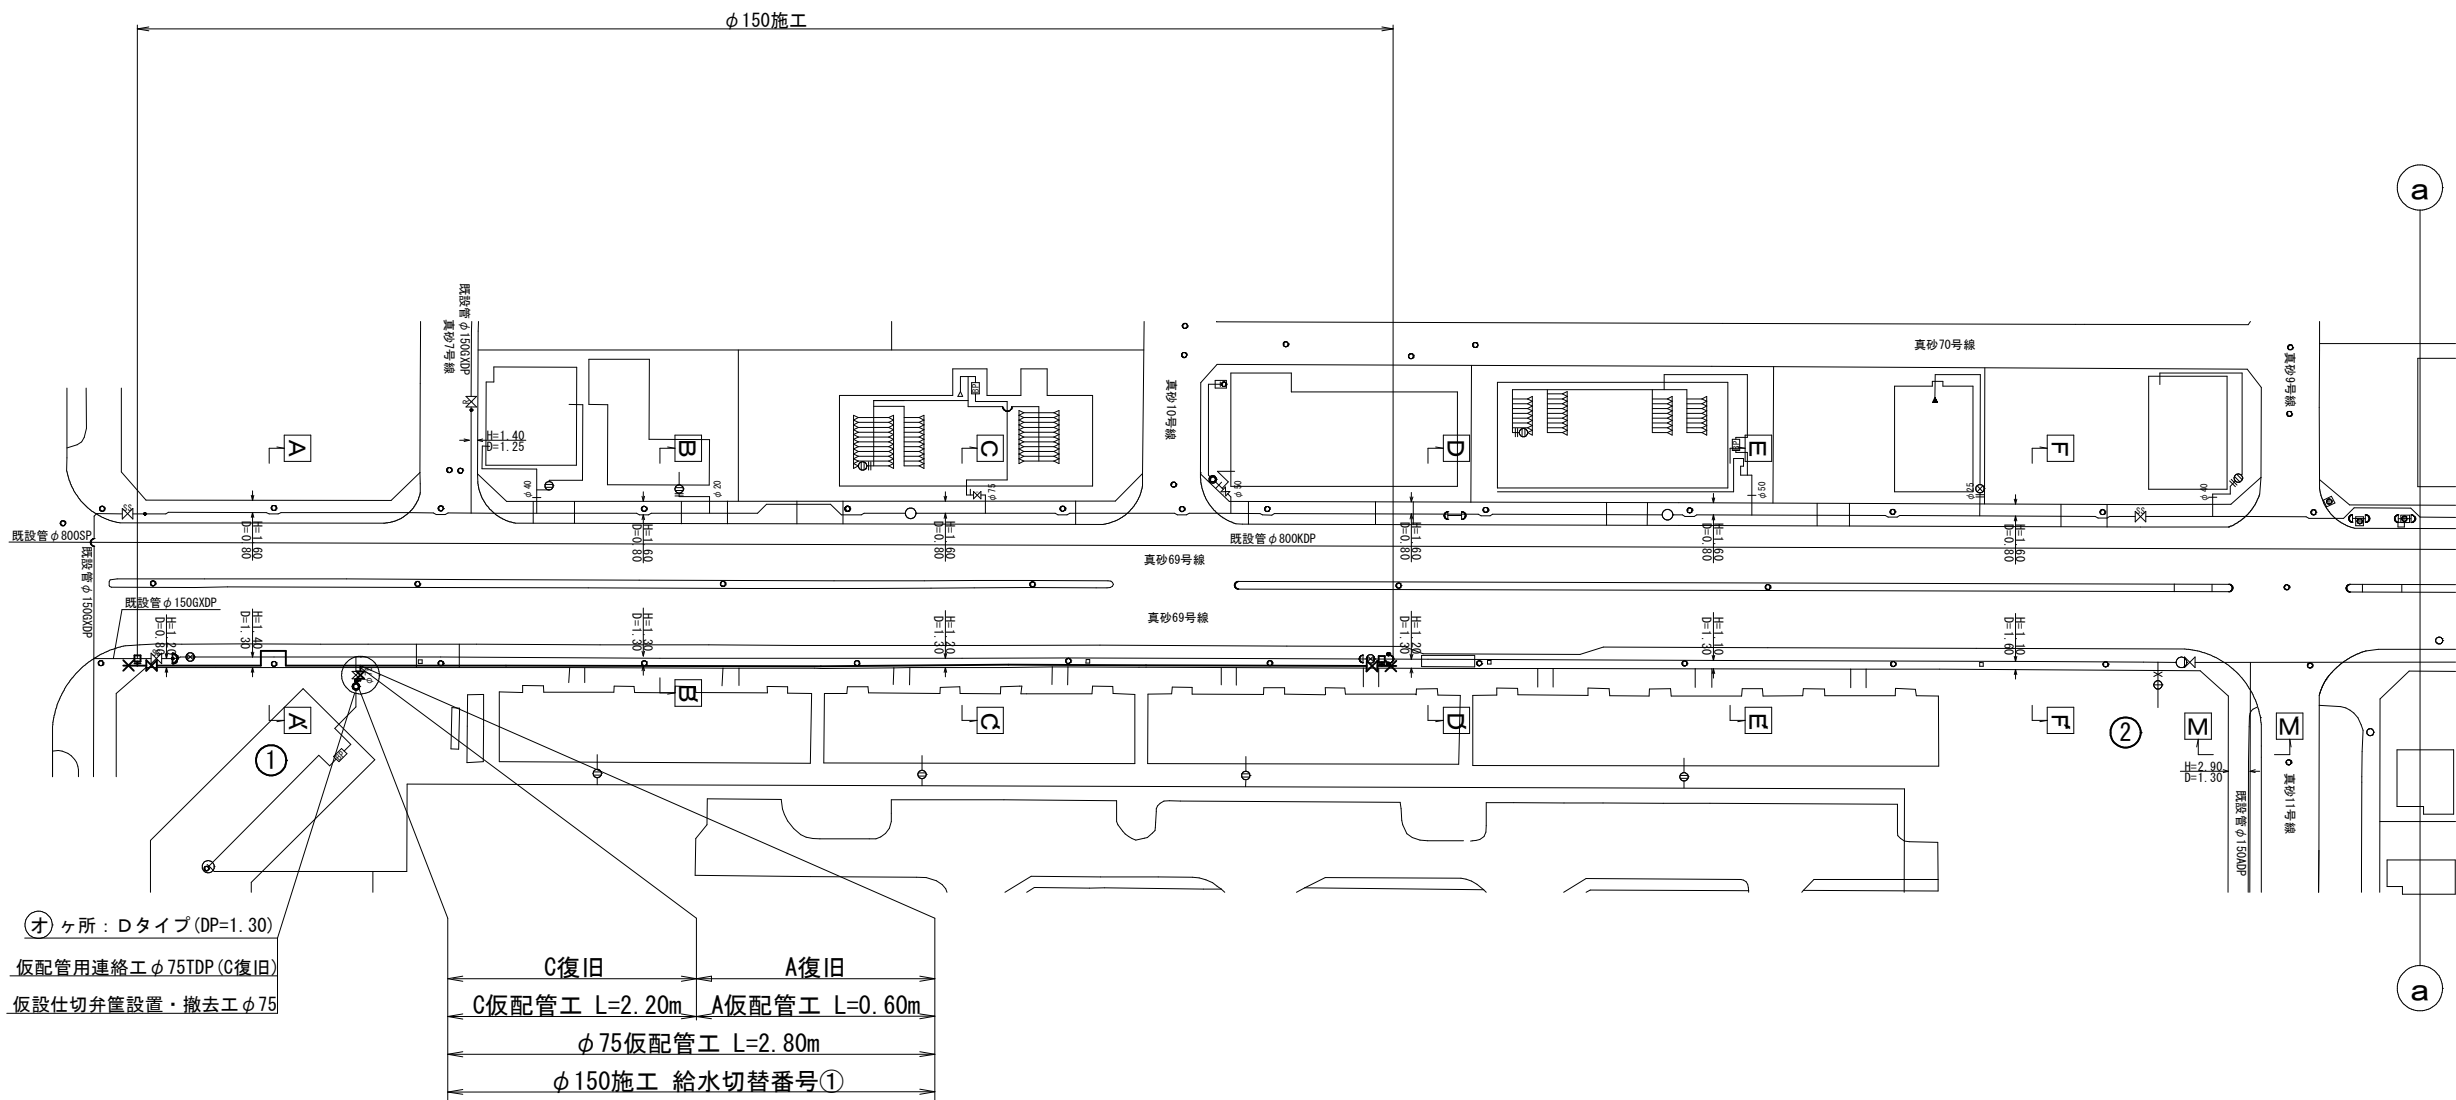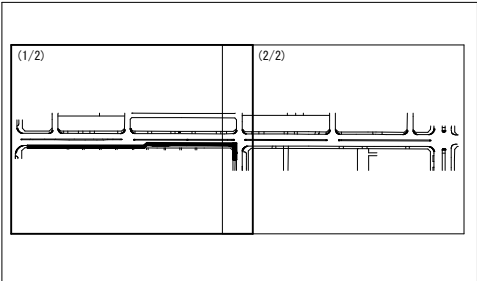

仮給水延長集計表

施 工	仮配管工	仮配管口径	延 長(m)	仮 設 仕切弁	仮 設 消火栓	連 絡 箇 所	仮 配 管 連 絡 工	舗装 種別	備 考
φ150施工 仮給水管φ75 L=2.80m	A	φ75	0.60	1	—	オ	仮配管用連絡工φ75(D復旧)(DP=1.30m)	-1	
	D	φ75	2.20						

※ 仮配管使用材料 …… φ100mm以下は、SGP-VB又は、SGP-PBとする。

※ 洗浄用ドレインは、適宜設置すること。




※ 水替工 …… 仮配管連絡箇所。

仮配管施工図(参考)

工 事 名	千葉県美浜区真砂2丁目24番地先 配水管整備工事		
図 名	仮給水切替平面図(1／2)		
図 面 枚 数	15 葉 中 12	縮 尺	S=1:500
完 成 日	年 月 日	工事番号	水千8・9第15号
区 画 記 号	千葉県企業局		
整理番号	施工業者		
所 長	次 長	課 長	設 計
所 長	次 長	課 長	製 図

仮給水切替平面図(2/2) S=1:500

KEY PLAN

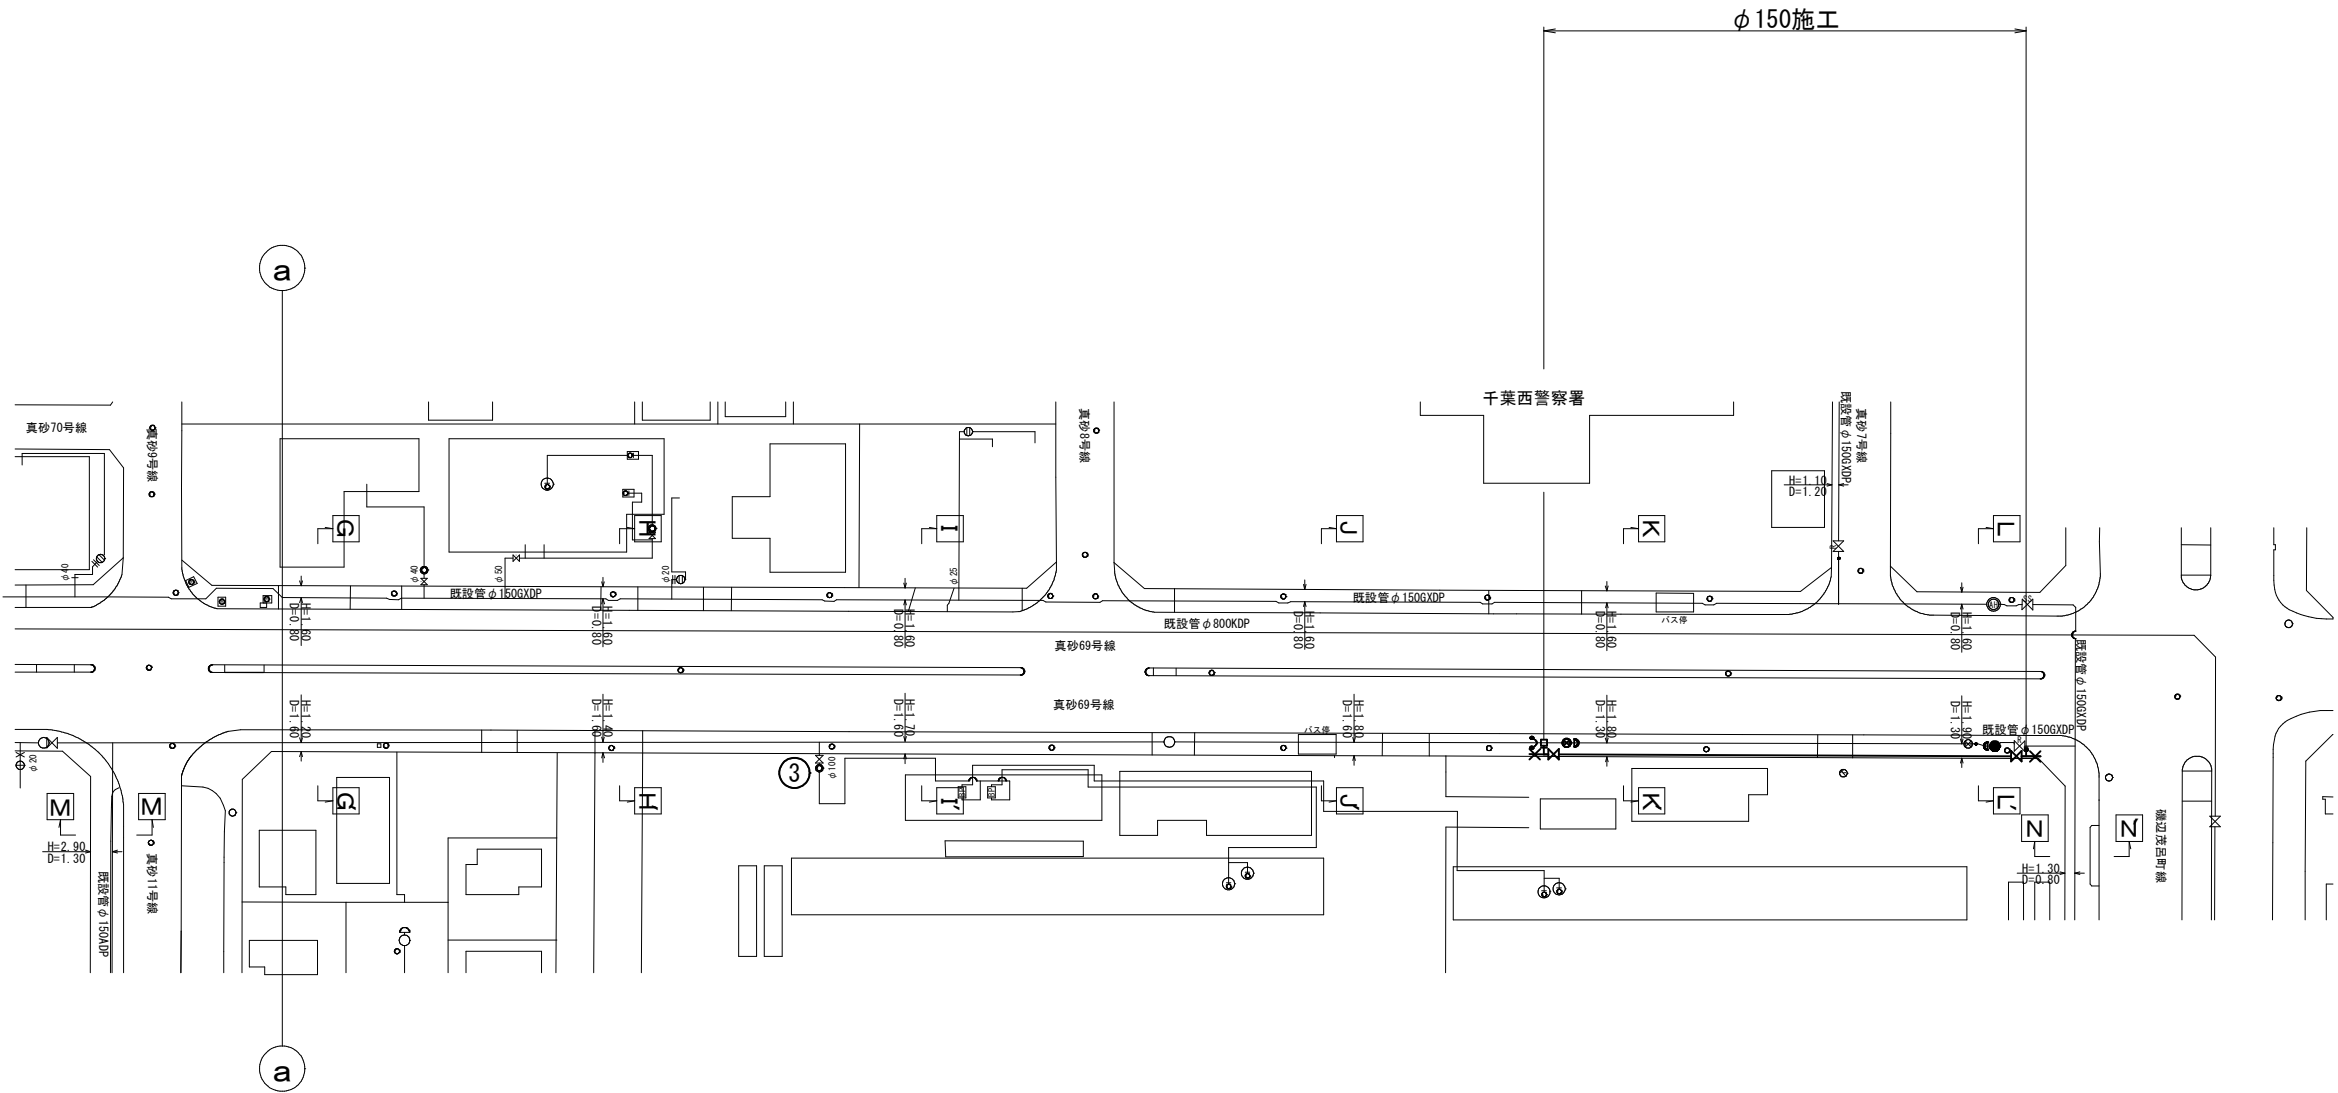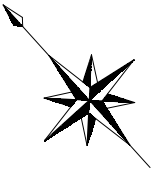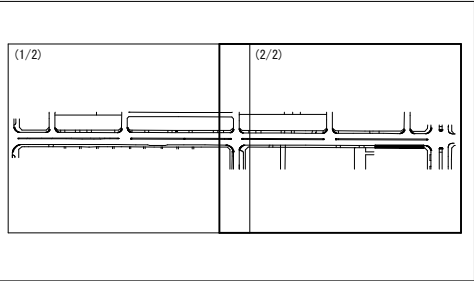

仮配管施工図(参考)

工 事 名	千葉県美浜区真砂2丁目24番地先配水管整備工事				
図 名	仮給水切替平面図(2/2)				
図 面 数	15 葉 中 13		縮 尺	S=1:500	
完 成	年	月	日	工事番号	水千8・9第15号
区 画 記	H-13		千葉県企業局		
整理番号			施工業者		
所 長	次 長	課 長	設 計	製 図	
所 長	次 長	課 長	監 督	製 図	

仮給水切替一覧表

施 工 名 称	切替 番号	水 柱 番 号	氏 名	取 出 口 径	区 分	メ-タ- 口 径	備 考
φ150施工	①			φ75	A	φ75	集合住宅・BP
	②			φ20	A	φ20	仮給水なし
	③			φ100	A	—	集合住宅・BP 仮給水なし

A：道路横断なし
B：道路横断あり


仮給水切替集計表

口径 施工	φ20		φ75		φ100		計
	A	B	A	B	A	B	
φ150施工	-	-	1	-	-	-	1
計	-	-	1	-	-	-	1


仮給水管切替工事標準図 S=Free

既設SSP・PPに接続

区 分 A

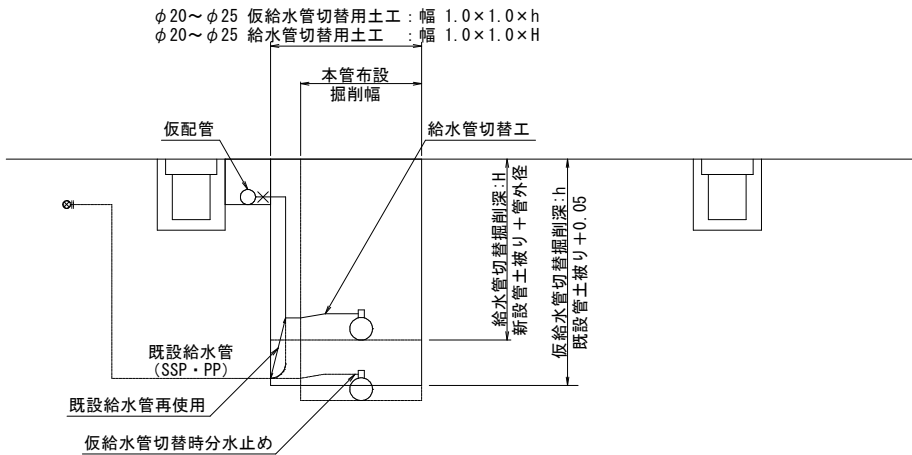

仮配管用連絡箇所詳細図 S=Free

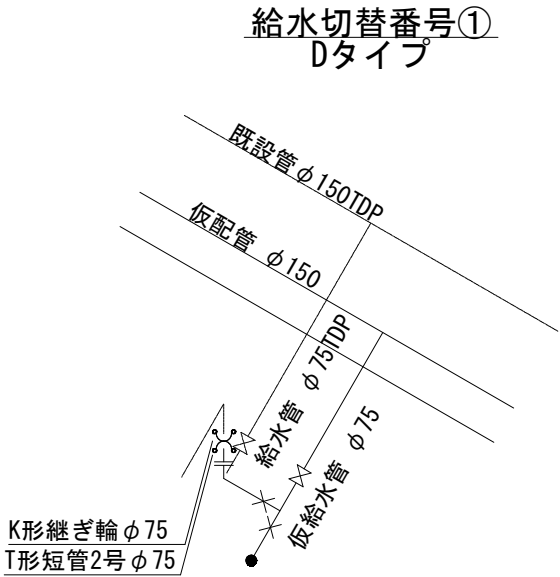


仮配管施工図(参考)


工 事 名 称	千葉県美浜区真砂 2 丁目 2 4 番地先配水管整備工事				
図 面 名 称	仮給水切替一覧表・仮給水切替集計表 仮給水管切替工事標準図、仮配管用連絡箇所詳細図				
図 面 枚 数	15 葉 中 14	縮 尺	S=Free		
完 成 日	年 月 日	工事番号	水千 8・9 第 15 号		
区 画 記 号	H _ 1 3		千葉県企業局		
整理番号		施工業者			
所 長	次 長	課 長	設 計	製 図	
所 長	次 長	課 長	監 督	製 図	

仮配管用連絡箇所詳細図 s=Free


アヶ所
Hタイプ

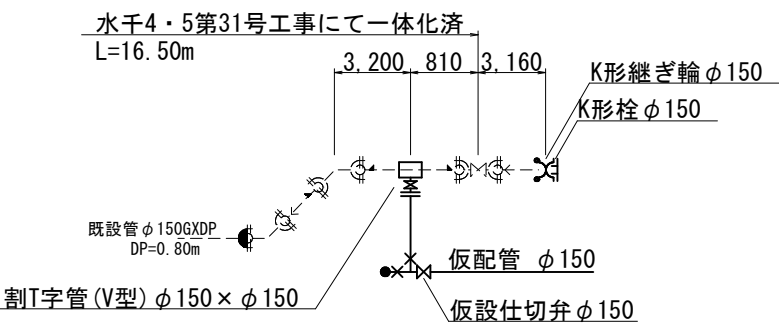


エヶ所
Iタイプ

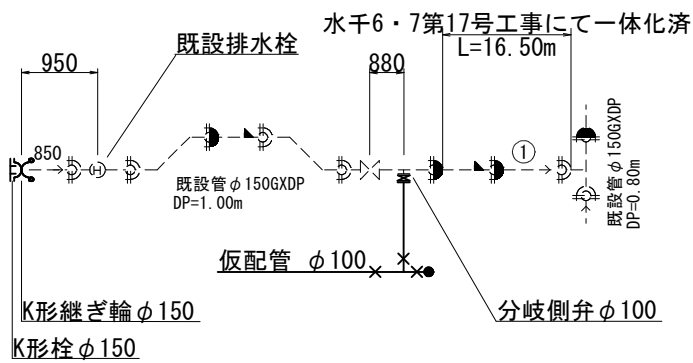


イヶ所
Hタイプ

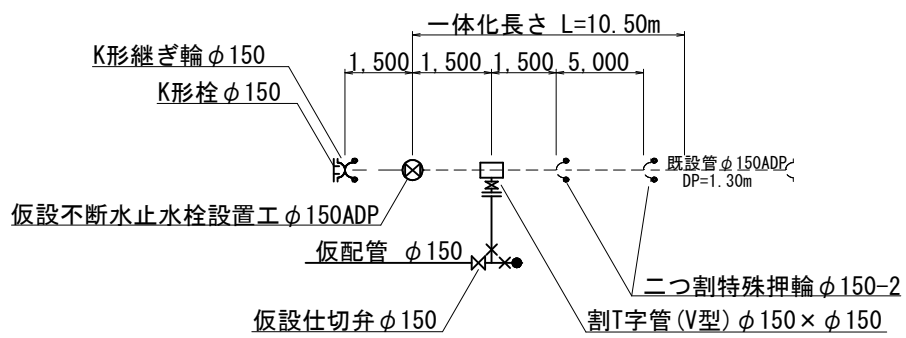

オヶ所
Dタイプ
給水切替番号①

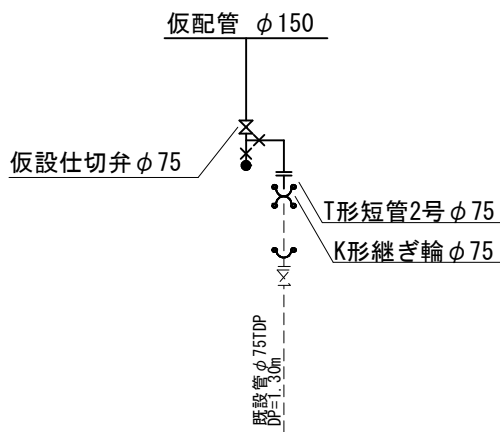

ウヶ所
Hタイプ




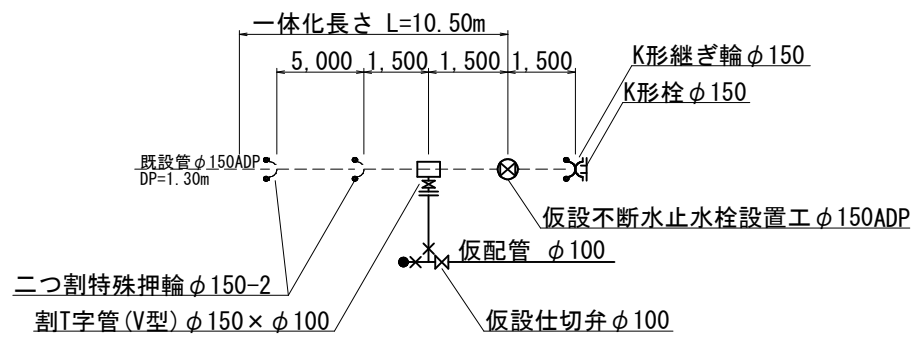


仮配管施工図(参考)

工 事 名	千葉県美浜区真砂2丁目24番地先配水管整備工事				
図 面 名	仮配管用連絡箇所詳細図				
図 面 枚 数	15 葉 中 15		縮 尺	s=Free	
完 成 日	年	月	日	工事番号	水千8・9第15号
区 画 記 号	H-13		千葉県企業局		
整理番号	施工業者				
所 長	次 長	課 長	設 計	製 図	
所 長	次 長	課 長	監 督	製 図	


路面本復旧平面図(1/4) S=1:500

KEY PLAN

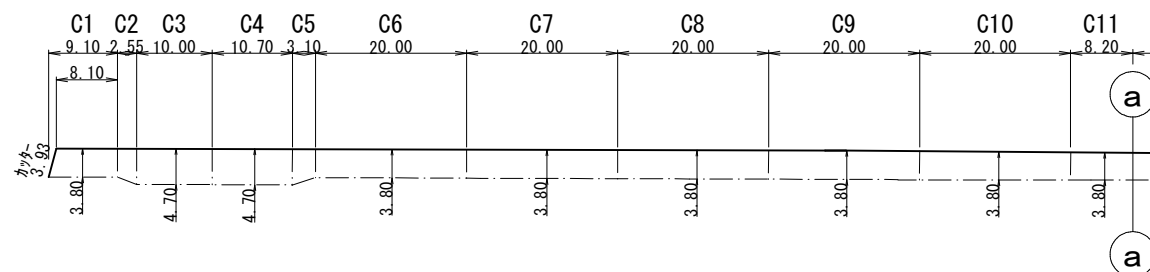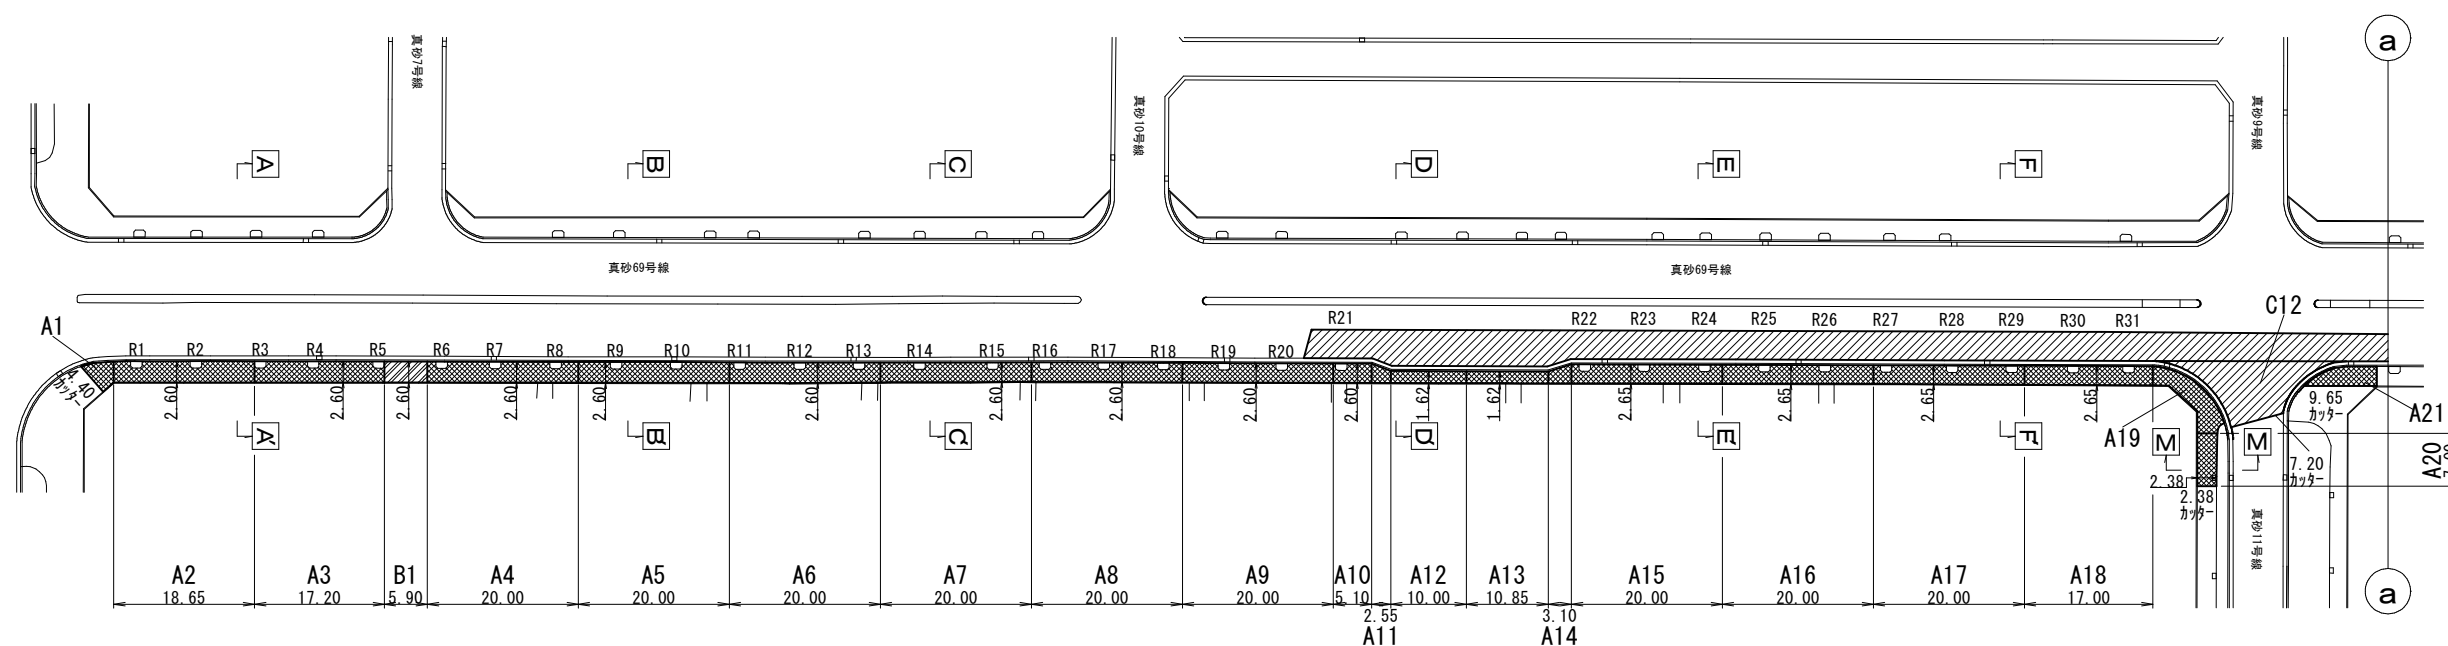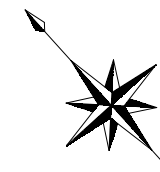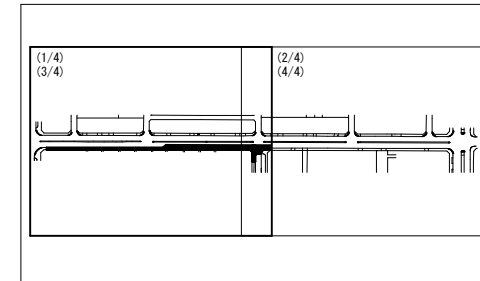

舗装面積控除計算

植樹樹

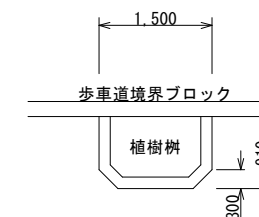

控除面積 (1箇所当り)
 $V=1.50 \times 0.91 - 0.30 \times 0.30 \times 0.50 \times 2$
 $=1.28m^2$

舗装控除計面積算

施 工	復 旧	名 称	控除面積(1箇所当り)	箇所数(箇所)	控除面積(m2)
φ150施工	A	植樹樹	1.28	59	75.52

凡 例




表示	記号	種 別
A		A復旧(市道:歩道一般部)
B		B復旧(市道:歩道乗入れ部:切下げ幅6.0m以下)
C		C復旧(市道:中級舗装)

浅層埋設

工 事 名	千葉市美浜区真砂2丁目24番地先配水管整備工事		
図 面 名	路面本復旧平面図(1/4)		
図 面 枚 数	7 葉 中 1	縮 尺	S=1:500
完 成 日	年 月 日	工事番号	水千8・9第15号
区 画 記 号	H-13	千葉県企業局	
整理番号		施工業者	
所 長	次 長	課 長	設 計
所 長	次 長	課 長	監 督
所 長	次 長	課 長	製 図

路面本復旧平面図(2/4) S=1:500

KEY PLAN

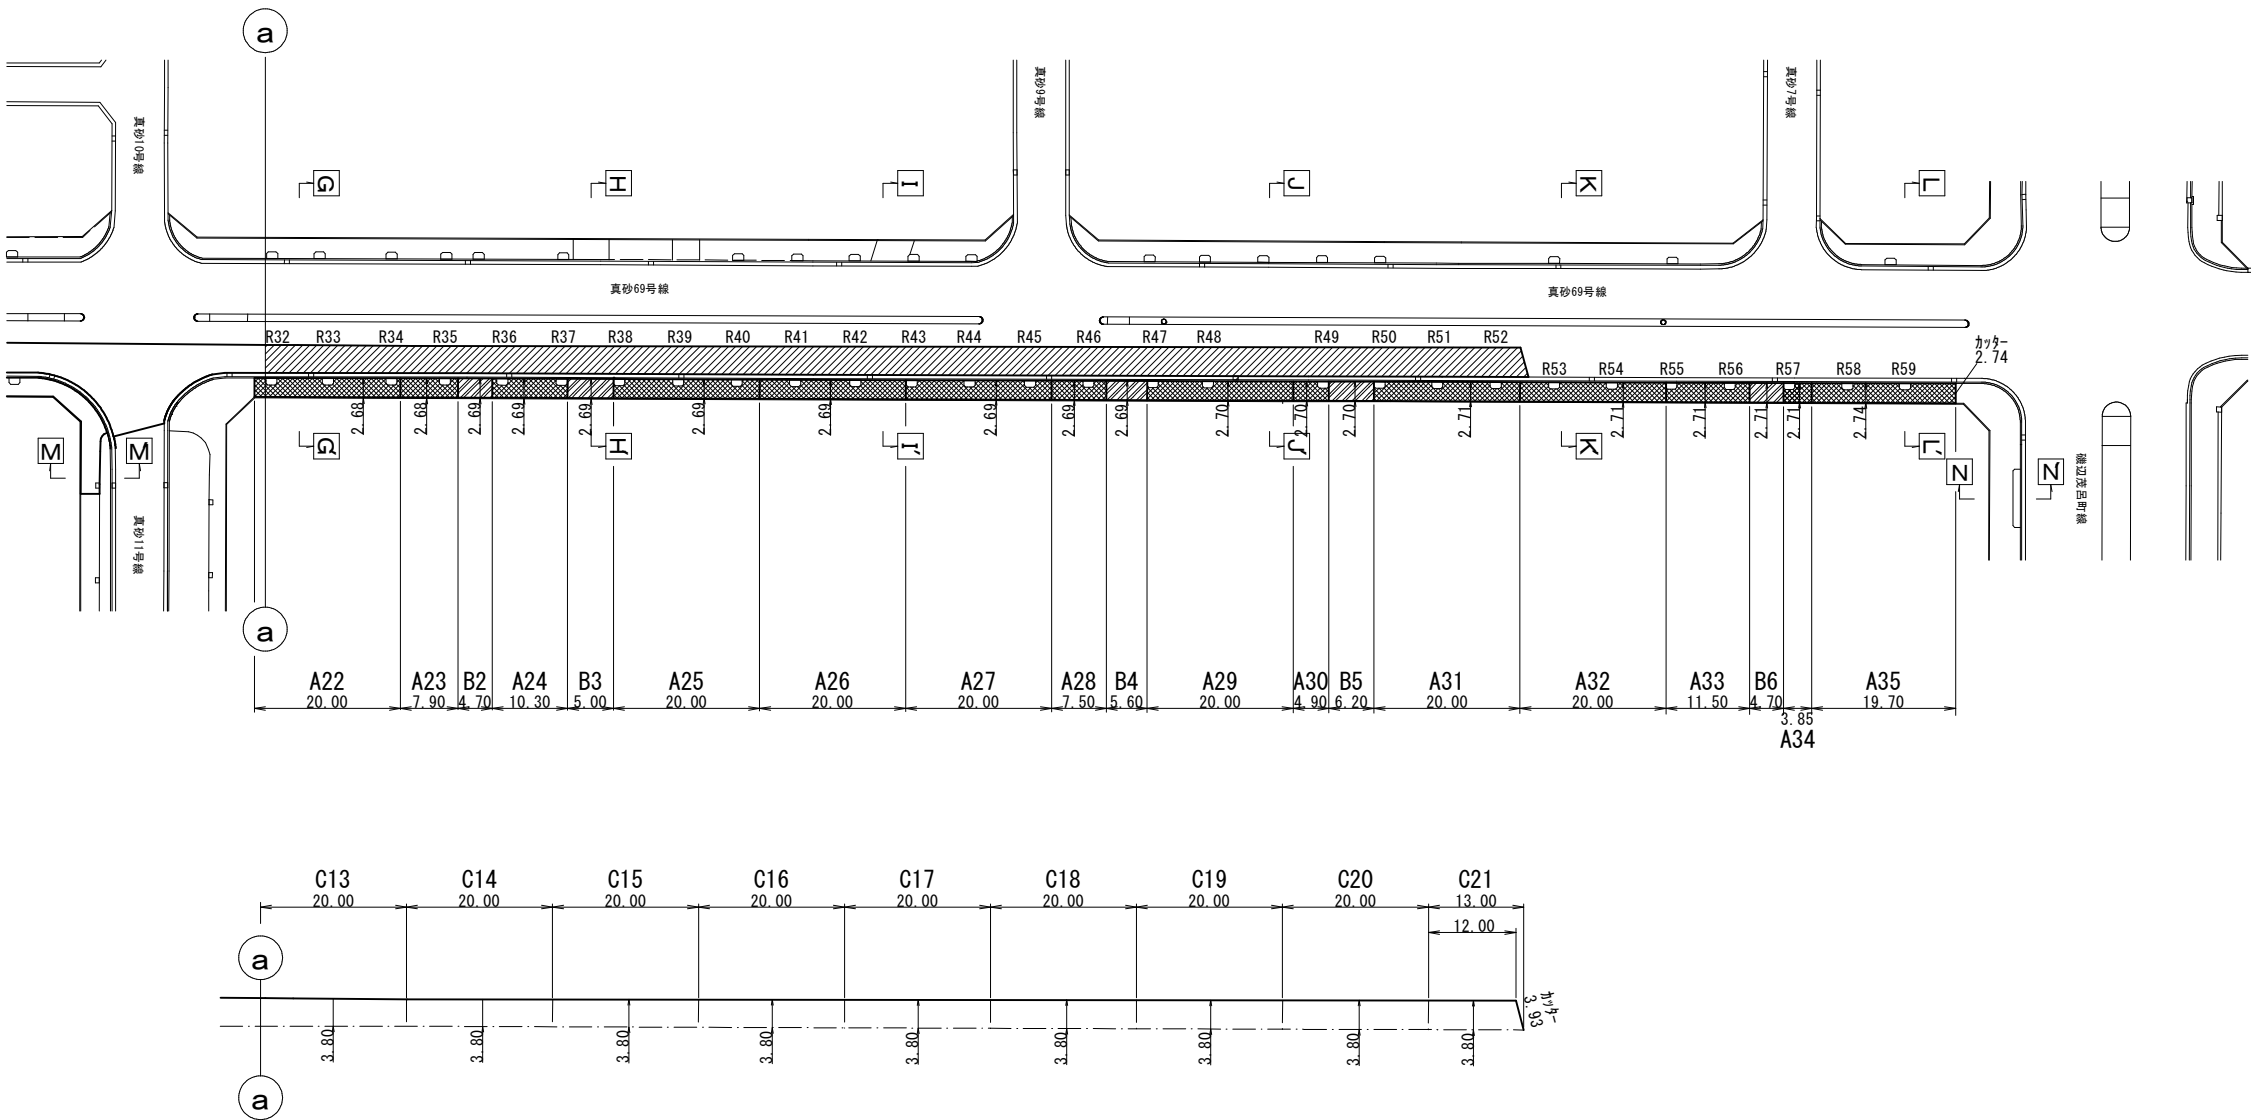
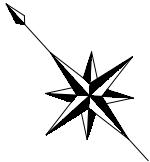
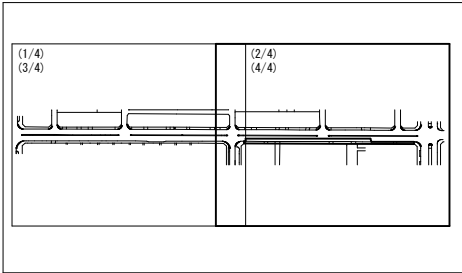


凡 例		
表示	記号	種 別
A		A復旧(市道:歩道一般部)
B		B復旧(市道:歩道乗入れ部:切下げ幅6.0m以下)
C		C復旧(市道:中級舗装)

浅層埋設					
工 事 名	千葉県美浜区真砂2丁目24番地先配水管整備工事				
図 面 名	路面本復旧平面図(2/4)				
図 面 枚 数	7 葉 中 2	縮 尺	S=1:500		
完 成 年 月 日	工事番号				水千8・9第15号
図 面 記 号	H-13	千葉県企業局			
整理番号	施工業者				
所 長	次 長	課 長	設 計	製 図	
所 長	次 長	課 長	監 督	製 図	

路面本復旧平面図(3/4) S=1:500
(仮復旧面積)



KEY PLAN

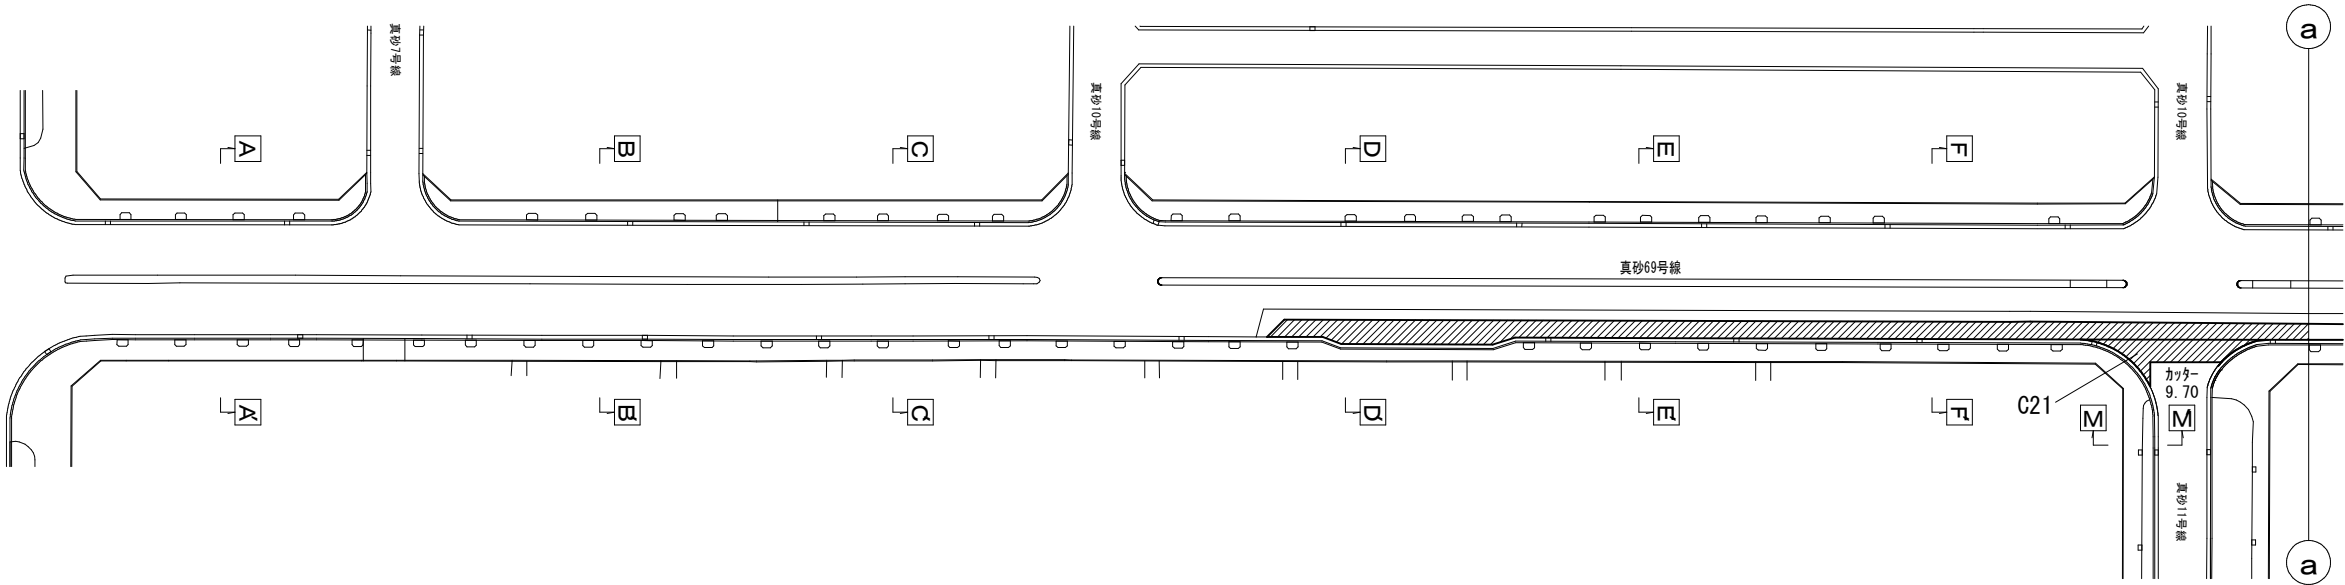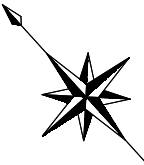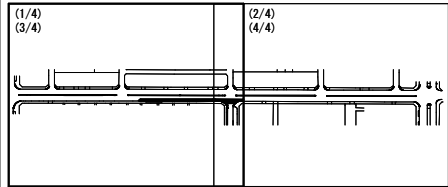

路面仮復旧求積図 S=1:250

C復旧

 C21

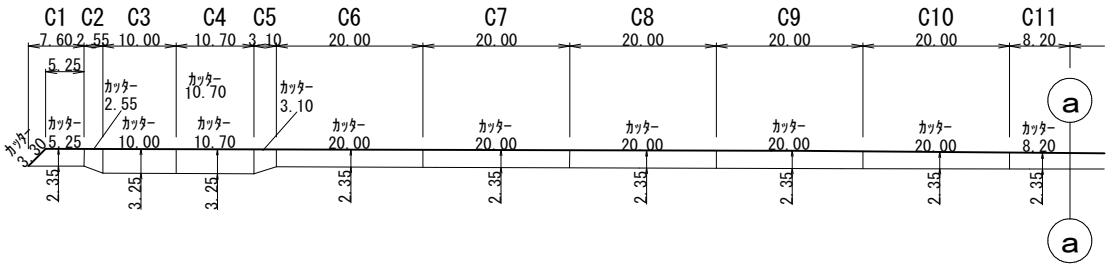

凡 例



表示	記号	種 別
C		C復旧(市道:中級舗装)ー仮復旧

浅層埋設

工 事 名	千葉県美浜区真砂2丁目24番地先配水管整備工事				
図 名	路面本復旧平面図(3/4)				
図 面 数	7	葉 中	3	縮 尺	S=1:500
完 成 日 期	年	月	日	工事番号	水千8・9第15号
区 面 記 号	千葉県企業局				
整理番号	施工業者				
所 長	次 長	課 長	設 計	製 図	
所 長	次 長	課 長	監 督	製 図	

路面本復旧平面図(4/4) S=1:500
(仮復旧面積)

KEY PLAN

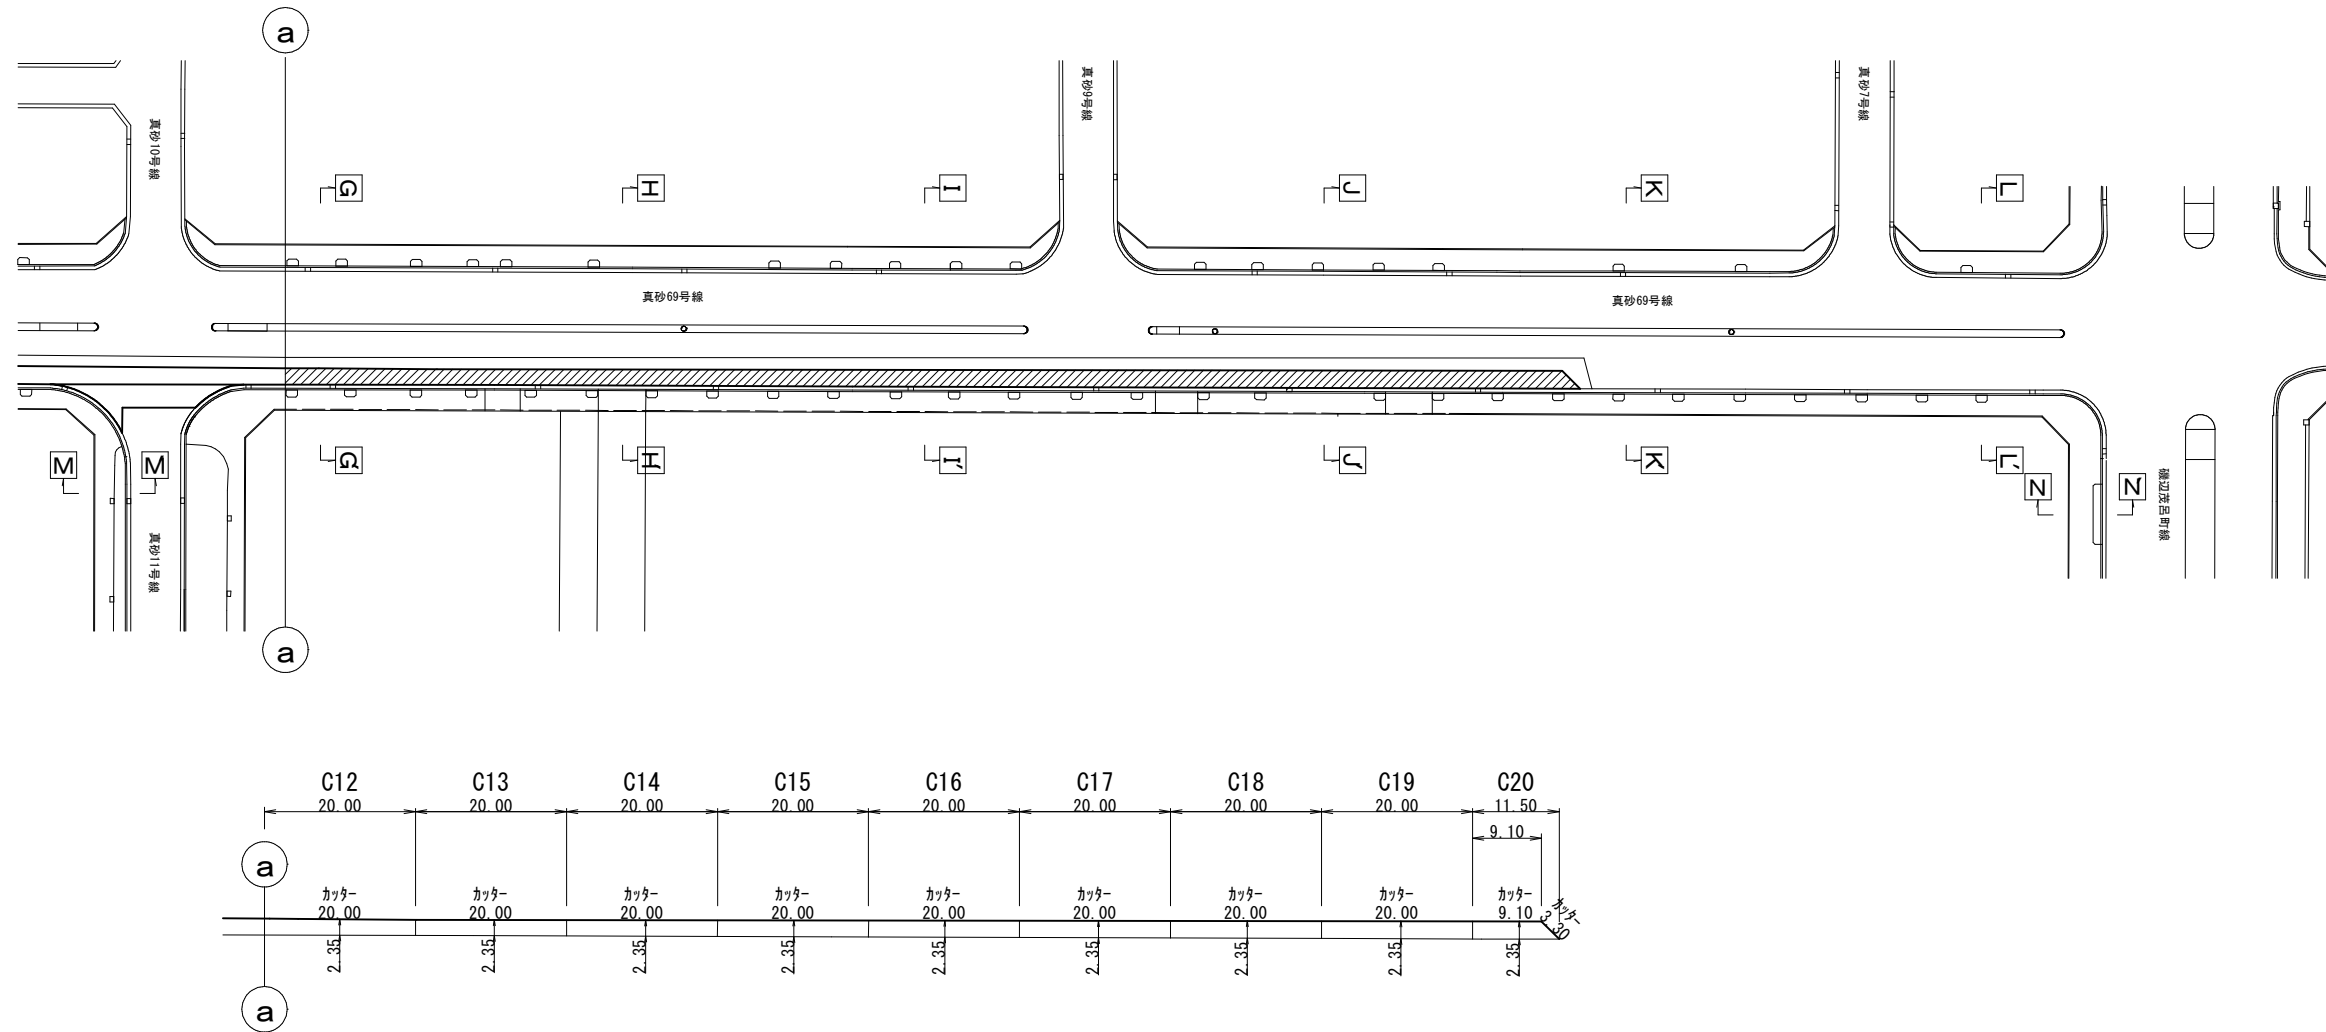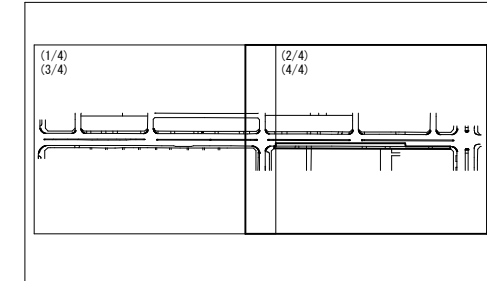

凡 例

表示	記号	種 別
C		C復旧(市道:中級舗装)ー仮復旧

浅層埋設

工 事 名	千葉県美浜区真砂2丁目24番地先 配水管整備工事				
図 名	路面本復旧平面図(4/4)				
図 面 数	7 葉 中 4	縮 尺	S=1:500		
完 成	年 月 日	工事番号	水千8・9第15号		
区 画 記 号	千葉県企業局				
整理番号	施工業者				
所長	次長	課長	設計	製図	
所長	次長	課長	監督	製図	

路面本復旧求積表

φ150施工

施 工	番 号	舗 装 面 積		舗 装 切 断 延 長	
		算 出 式	数量(m2)	算 出 式	数量(m)
A復旧	A1 ①	4.40×2.05×1/2	4.51	4.40	4.40
	〃 ②	3.90×1.60×1/2	3.12		—
	〃 ③	3.30×1.70×1/2	2.81		—
	小計		10.44		4.40
	A2	18.65×2.60	48.49		—
	A3	17.20×2.60	44.72		—
	A4	20.00×2.60	52.00		—
	A5	20.00×2.60	52.00		—
	A6	20.00×2.60	52.00		—
	A7	20.00×2.60	52.00		—
	A8	20.00×2.60	52.00		—
	A9	20.00×2.60	52.00		—
	A10	5.10×2.60	13.26		—
	A11	(2.60+1.62)×2.55×1/2	5.38		—
	A12	10.00×1.62	16.20		—
	A13	10.85×1.62	17.58		—
	A14	(1.62+2.65)×3.10×1/2	6.62		—
	A15	20.00×2.65	53.00		—
	A16	20.00×2.65	53.00		—
	A17	20.00×2.65	53.00		—
	A18	17.00×2.65	45.05		—
	A19 ①	3.90×2.30×1/2	4.49		—
	〃 ②	3.90×0.90×1/2	1.76		—
	〃 ③	5.60×1.80×1/2	5.04		—
	〃 ④	5.60×2.00×1/2	5.60		—
	〃 ⑤	3.30×2.30×1/2	3.80		—
	〃 ⑥	3.50×2.20×1/2	3.85		—
	〃 ⑦	3.00×0.75×1/2	1.13		—
	〃 ⑧	4.00×0.80×1/2	1.60		—
	〃 ⑨	4.00×2.00×1/2	4.00		—
	小計		31.27		—
	A20	7.00×2.38	16.66	2.38	2.38
	A21 ①	9.65×1.60×1/2	7.72	9.65	9.65
	〃 ②	7.70×1.20×1/2	4.62		—
	〃 ③	6.00×1.00×1/2	3.00		—
	〃 ④	4.30×2.10×1/2	4.52		—
	小計		19.86		9.65
	A22	20.00×2.68	53.60		—
	A23	7.90×2.68	21.17		—
	A24	10.30×2.69	27.71		—
	A25	20.00×2.69	53.80		—
	A26	20.00×2.69	53.80		—
	A27	20.00×2.69	53.80		—
	A28	7.50×2.69	20.18		—
	A29	20.00×2.70	54.00		—
	A30	4.90×2.70	13.23		—
	A31	20.00×2.71	54.20		—
	A32	20.00×2.71	54.20		—
	A33	11.50×2.71	31.17		—
	A34	3.85×2.71	10.43		—
	A35	19.70×2.74	53.98	2.74	2.74
	計		1,301.80		19.17
		視覚障がい者誘導用ブロック控除(付帯工平面図参照(1/3))	-6.84		
		植樹樹控除(路面本復旧平面図(1/4))	-75.52		
	合計		1,219.44		19.17

φ150施工

施 工	番 号	舗 装 面 積		舗 装 切 断 延 長	
		算 出 式	数量(m2)	算 出 式	数量(m)
B復旧	B1	5.90×2.60	15.34		—
	B2	4.70×2.69	12.64		—
	B3	5.00×2.69	13.45		—
	B4	5.60×2.69	15.06		—
	B5	6.20×2.70	13.50		—
	B6	4.70×2.71	16.74		—
	計		86.73		—

φ150施工

施 工	番 号	舗 装 面 積		舗 装 切 断 延 長	
		算 出 式	数量(m2)	算 出 式	数量(m)
C復旧	C1	(8.10+9.10)×3.80×1/2	32.68	3.93	3.93
	C2	(3.80+4.70)×2.55×1/2	10.84		—
	C3	10.00×4.70	47.00		—
	C4	10.70×4.70	50.29		—
	C5	(3.80+4.70)×3.10×1/2	13.18		—
	C6	20.00×3.80	76.00		—
	C7	20.00×3.80	76.00		—
	C8	20.00×3.80	76.00		—
	C9	20.00×3.80	76.00		—
	C10	20.00×3.80	76.00		—
	C11	8.20×3.80	31.16		—
	C12 ①	25.45×1.20×1/2	15.27		—
	〃 ②	21.3×1.85×1/2	19.70		—
	〃 ③	15.9×1.95×1/2	15.50		—
	〃 ④	13.00×2.60×1/2	16.90		—
	〃 ⑤	10.70×3.10×1/2	16.59		—
	〃 ⑥	8.40×1.80×1/2	7.56		—
	〃 ⑦	7.60×1.95×1/2	7.41	7.20	7.20
	小計		98.93		7.20
	C13	20.00×3.80	76.00		—
	C14	20.00×3.80	76.00		—
	C15	20.00×3.80	76.00		—
	C16	20.00×3.80	76.00		—
	C17	20.00×3.80	76.00		—
	C18	20.00×3.80	76.00		—
	C19	20.00×3.80	76.00		—
	C20	20.00×3.80	76.00		—
	C21	(12.00+13.00)×3.80×1/2	47.50	3.93	3.93
	計		1,319.58		15.06

φ150施工(仮復旧面積)




施 工	番 号	舗 装 面 積		舗 装 切 断 延 長	
		算 出 式	数量(m2)	算 出 式	数量(m)
C復旧	C1	(5.25+7.60)×2.35×1/2	15.10	3.30+5.25	8.55
	C2	(2.35+3.25)×2.55×1/2	7.14	2.55	2.55
	C3	10.00×3.25	32.50	10.00	10.00
	C4	10.70×3.25	34.78	10.70	10.70
	C5	(2.35+3.25)×3.10×1/2	8.68	3.10	3.10
	C6	20.00×2.35	47.00	20.00	20.00
	C7	20.00×2.35	47.00	20.00	20.00
	C8	20.00×2.35	47.00	20.00	20.00
	C9	20.00×2.35	47.00	20.00	20.00
	C10	20.00×2.35	47.00	20.00	20.00
	C11	8.20×2.35	19.27	8.20	8.20
	C12	20.00×2.35	47.00	20.00	20.00
	C13	20.00×2.35	47.00	20.00	20.00
	C14	20.00×2.35	47.00	20.00	20.00
	C15	20.00×2.35	47.00	20.00	20.00
	C16	20.00×2.35	47.00	20.00	20.00
	C17	20.00×2.35	47.00	20.00	20.00
	C18	20.00×2.35	47.00	20.00	20.00
	C19	20.00×2.35	47.00	20.00	20.00
	C20	(9.10+11.50)×2.35×1/2	24.21	9.10+3.30	12.40
	C21 ①	24.70×2.10×1/2	25.94	9.70	9.70
	〃 ②	5.70×2.15×1/2	6.13		—
	〃 ③	13.40×0.70×1/2	4.69		—
	〃 ④	15.40×1.60×1/2	12.32		—
	〃 ⑤	18.90×1.00×1/2	9.45		—
	小計		58.53		9.70
	計		811.21		325.20

浅層埋設

工 事 名 称	千葉市美浜区真砂2丁目2 4番地先配水管整備工事				
図 面 名 称	路面本復旧求積表				
図 面 枚 数	7 葉 中 5		縮 尺	—	
完 成 日	年 月 日		工事番号	水千8・9第15号	
区 画 記 号	H-13		千葉県企業局		
整理番号			施工業者		
所 長	次 長	課 長	設 計	製 図	
所 長	次 長	課 長	監 督	製 図	

区画線設置工平面図(1/2) S=1:500

KEY PLAN

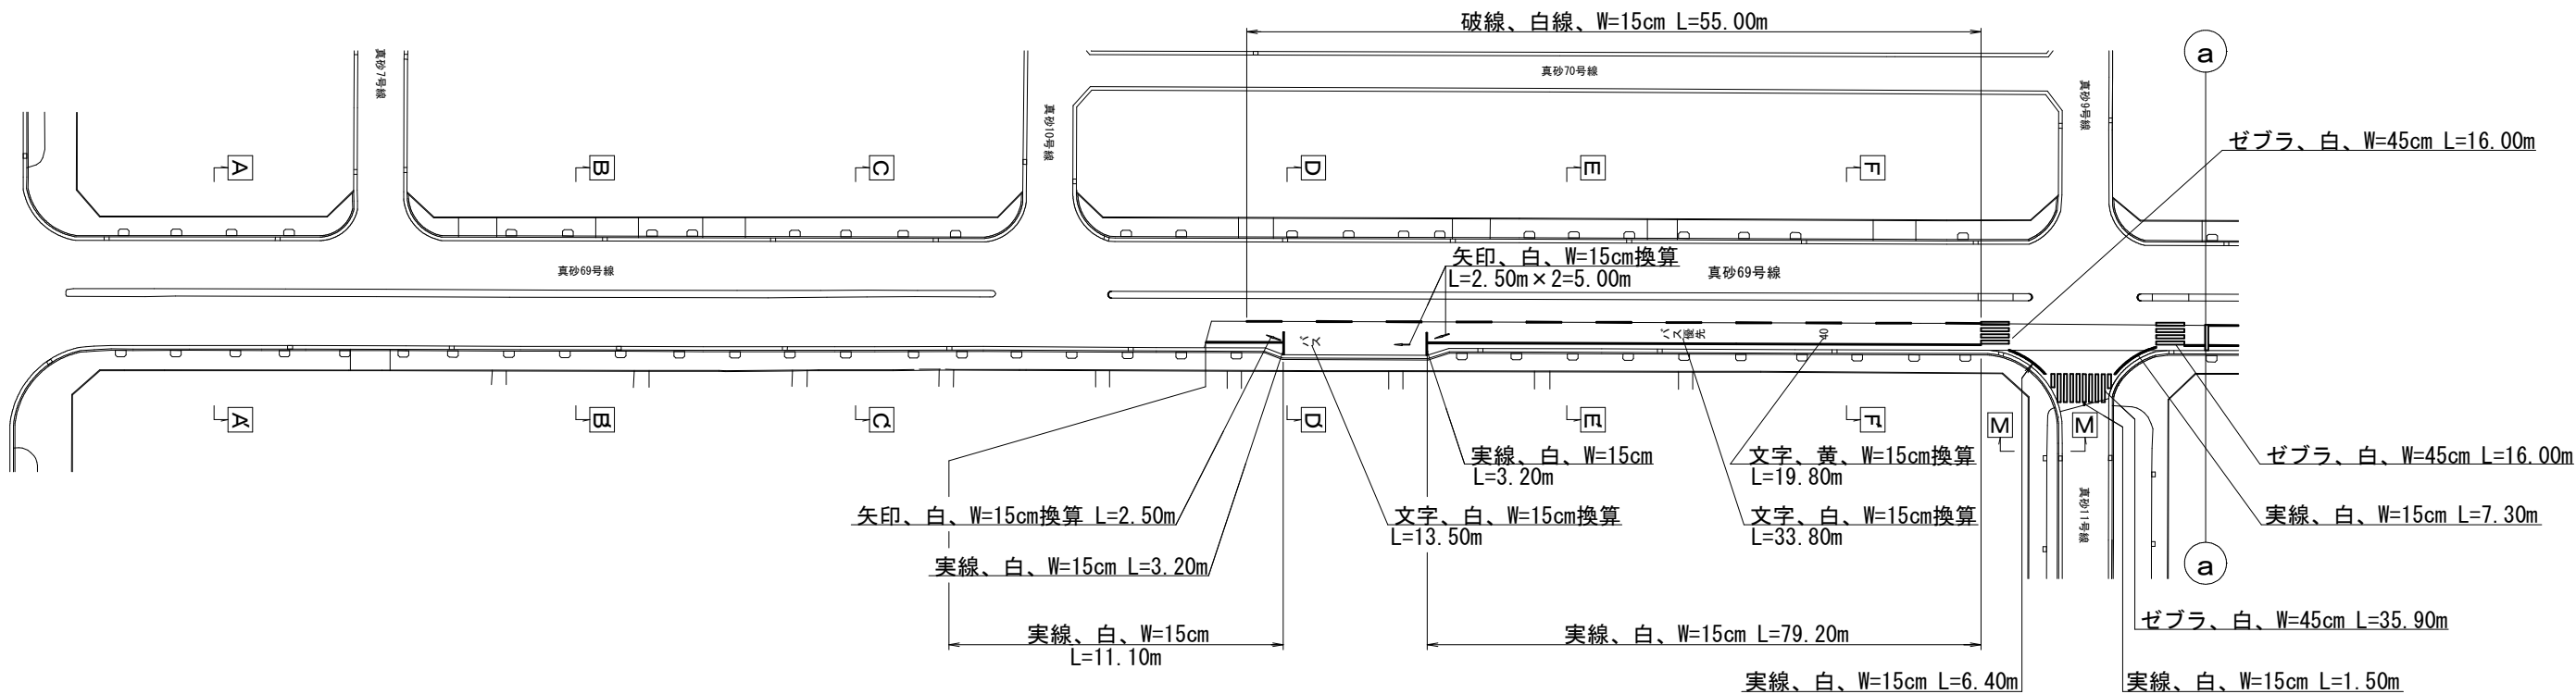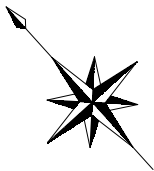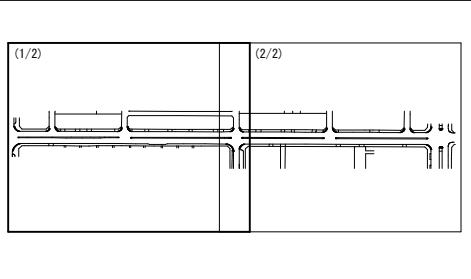

φ150施工
区画線設置工集計表




線種区分	施工幅	単位	施工延長(m)	
			白	黄
実線	15cm	m	342.50	—
	45cm	m	7.80	—
ゼブラ	45cm	m	83.90	—
破線	15cm	m	100.00	—
文字・記号	15cm換算	m	114.40	19.80

浅層埋設

工 事 名	千葉県美浜区真砂2丁目24番地先配水管整備工事				
図 名	区画線設置工平面図(1/2)・区画線設置工集計表				
図 面 数	7 葉 中 6		縮 尺	S=1:500	
完 成	年 月 日	工事番号	水千8・9第15号		
区 画 記	H-13		千葉県企業局		
整理番号			施工業者		
所 長	次 長	課 長	設 計		製 図
所 長	次 長	課 長	監 督		製 図

区画線設置工平面図(2/2) S=1:500

KEY PLAN

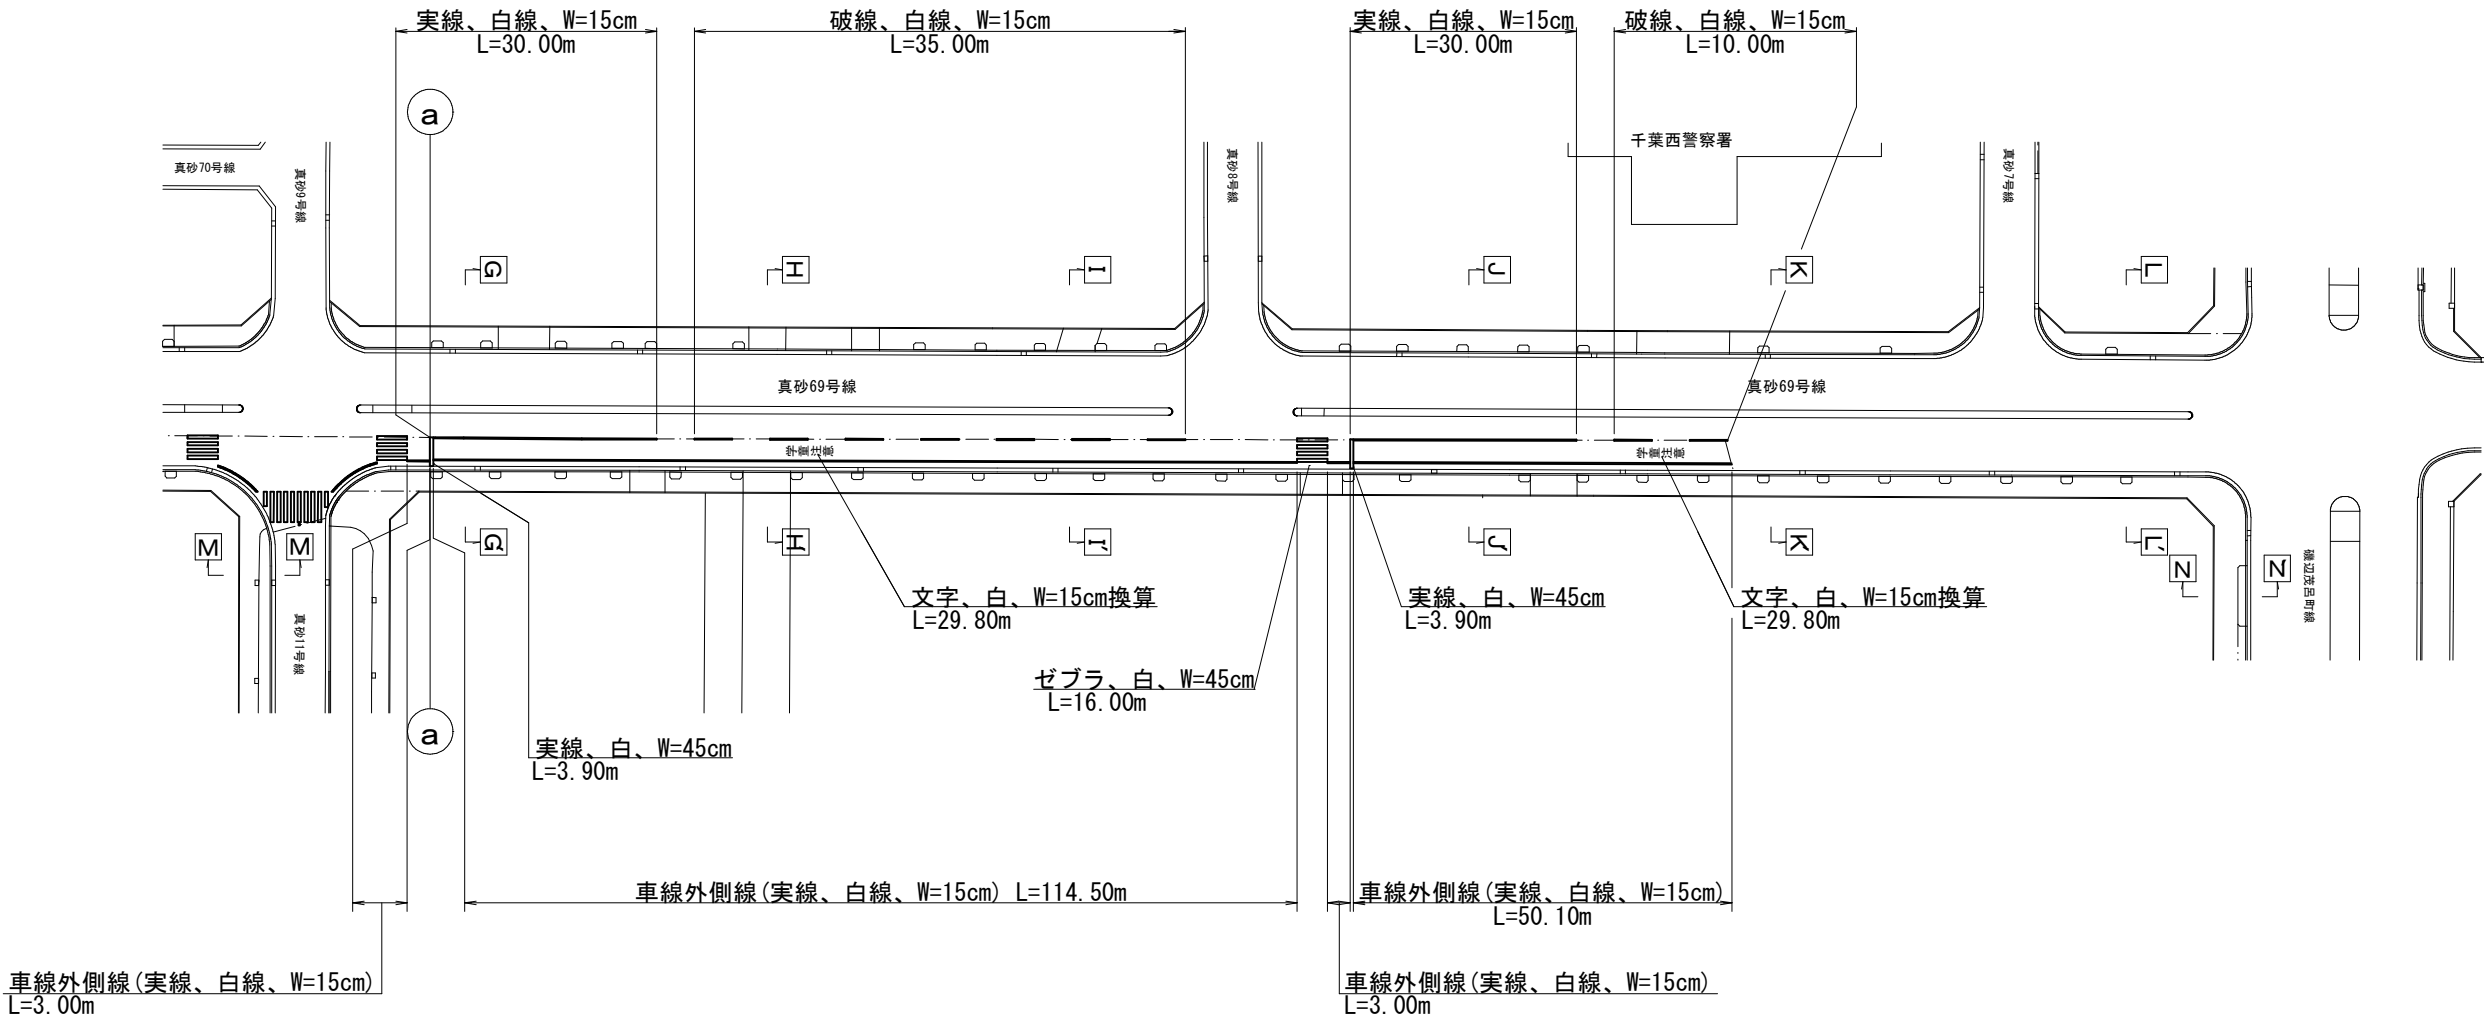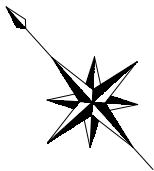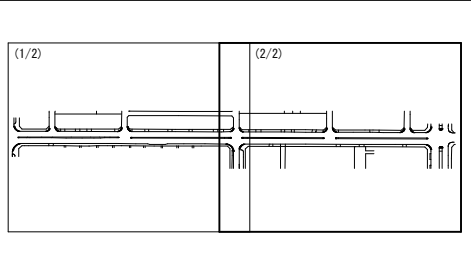

浅層埋設

工 事 名	千葉県美浜区真砂2丁目24番地先配水管整備工事				
図 名	区画線設置工平面図(2/2)				
図 枚 数	7 葉 中 7	縮 尺	S=1:500		
完 成 日	年 月 日	工事番号	水千8・9第15号		
区 画 記 号	H-13		千葉県企業局		
整理番号	施工業者				
所 長	次 長	課 長	設 計	製 図	
所 長	次 長	課 長	監 督	製 図	