



案内図 S=1/5,000

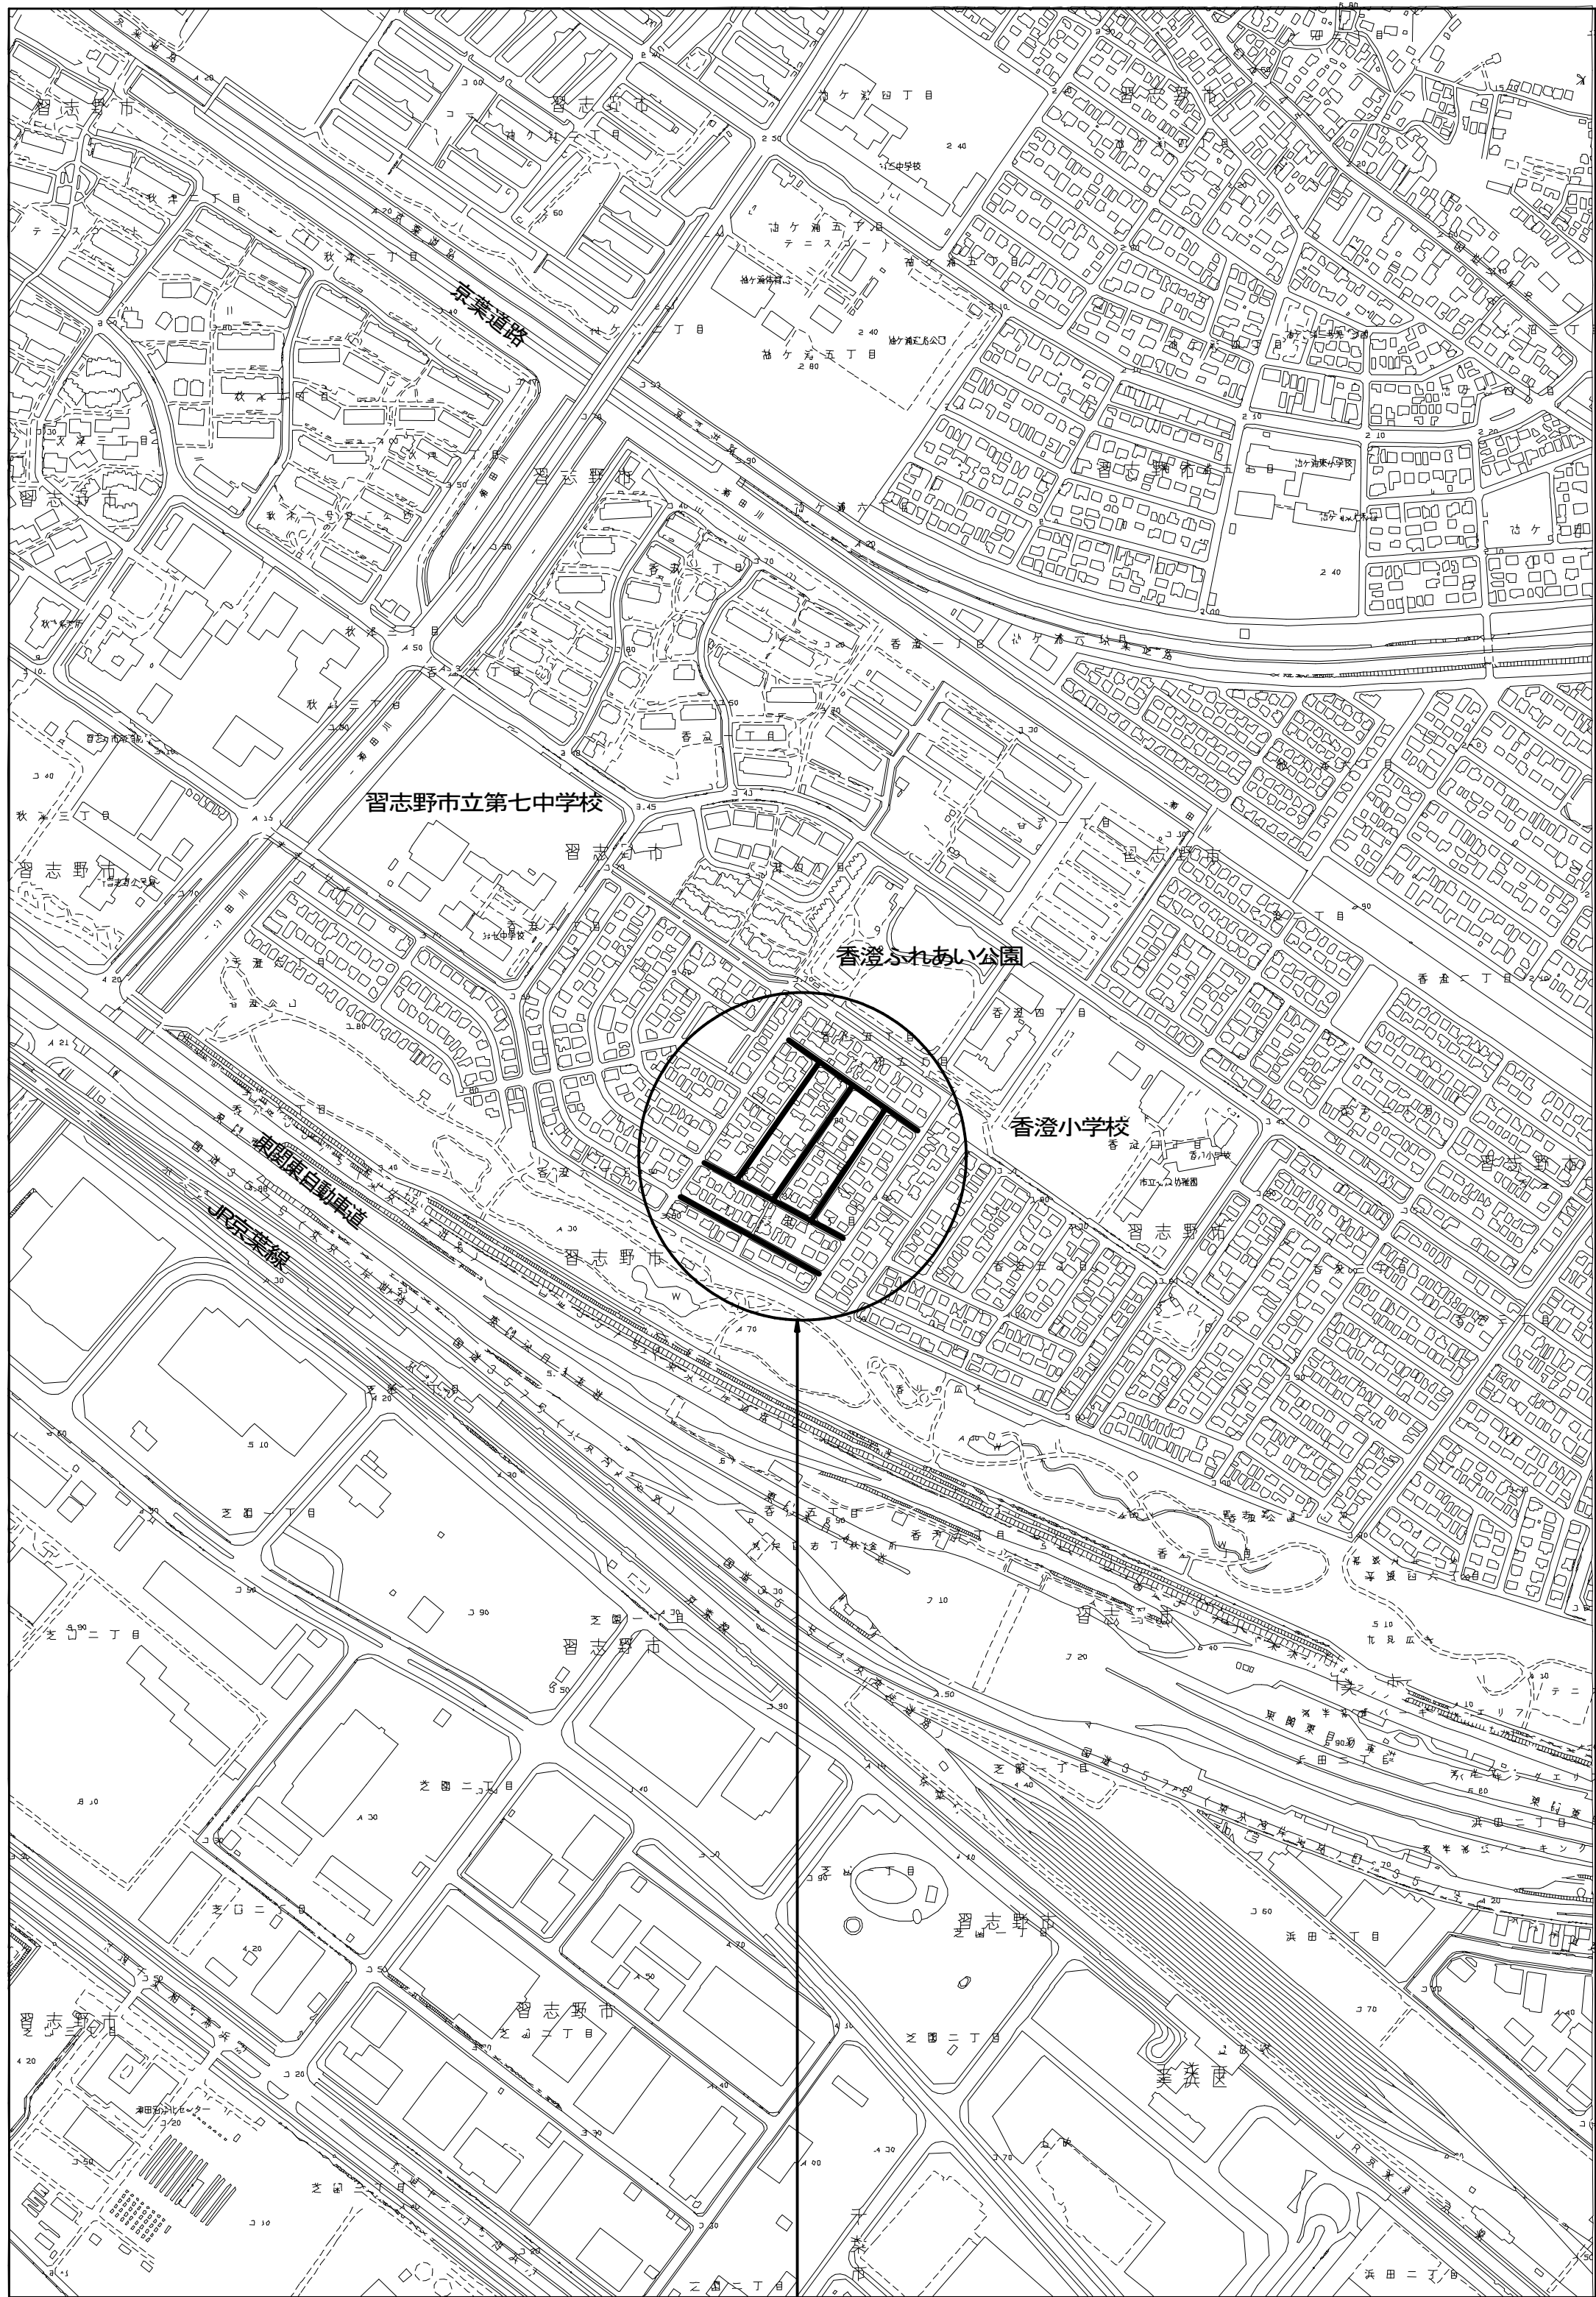

工事箇所
習志野市香澄5丁目4番地先

管網図 S=1/2,500

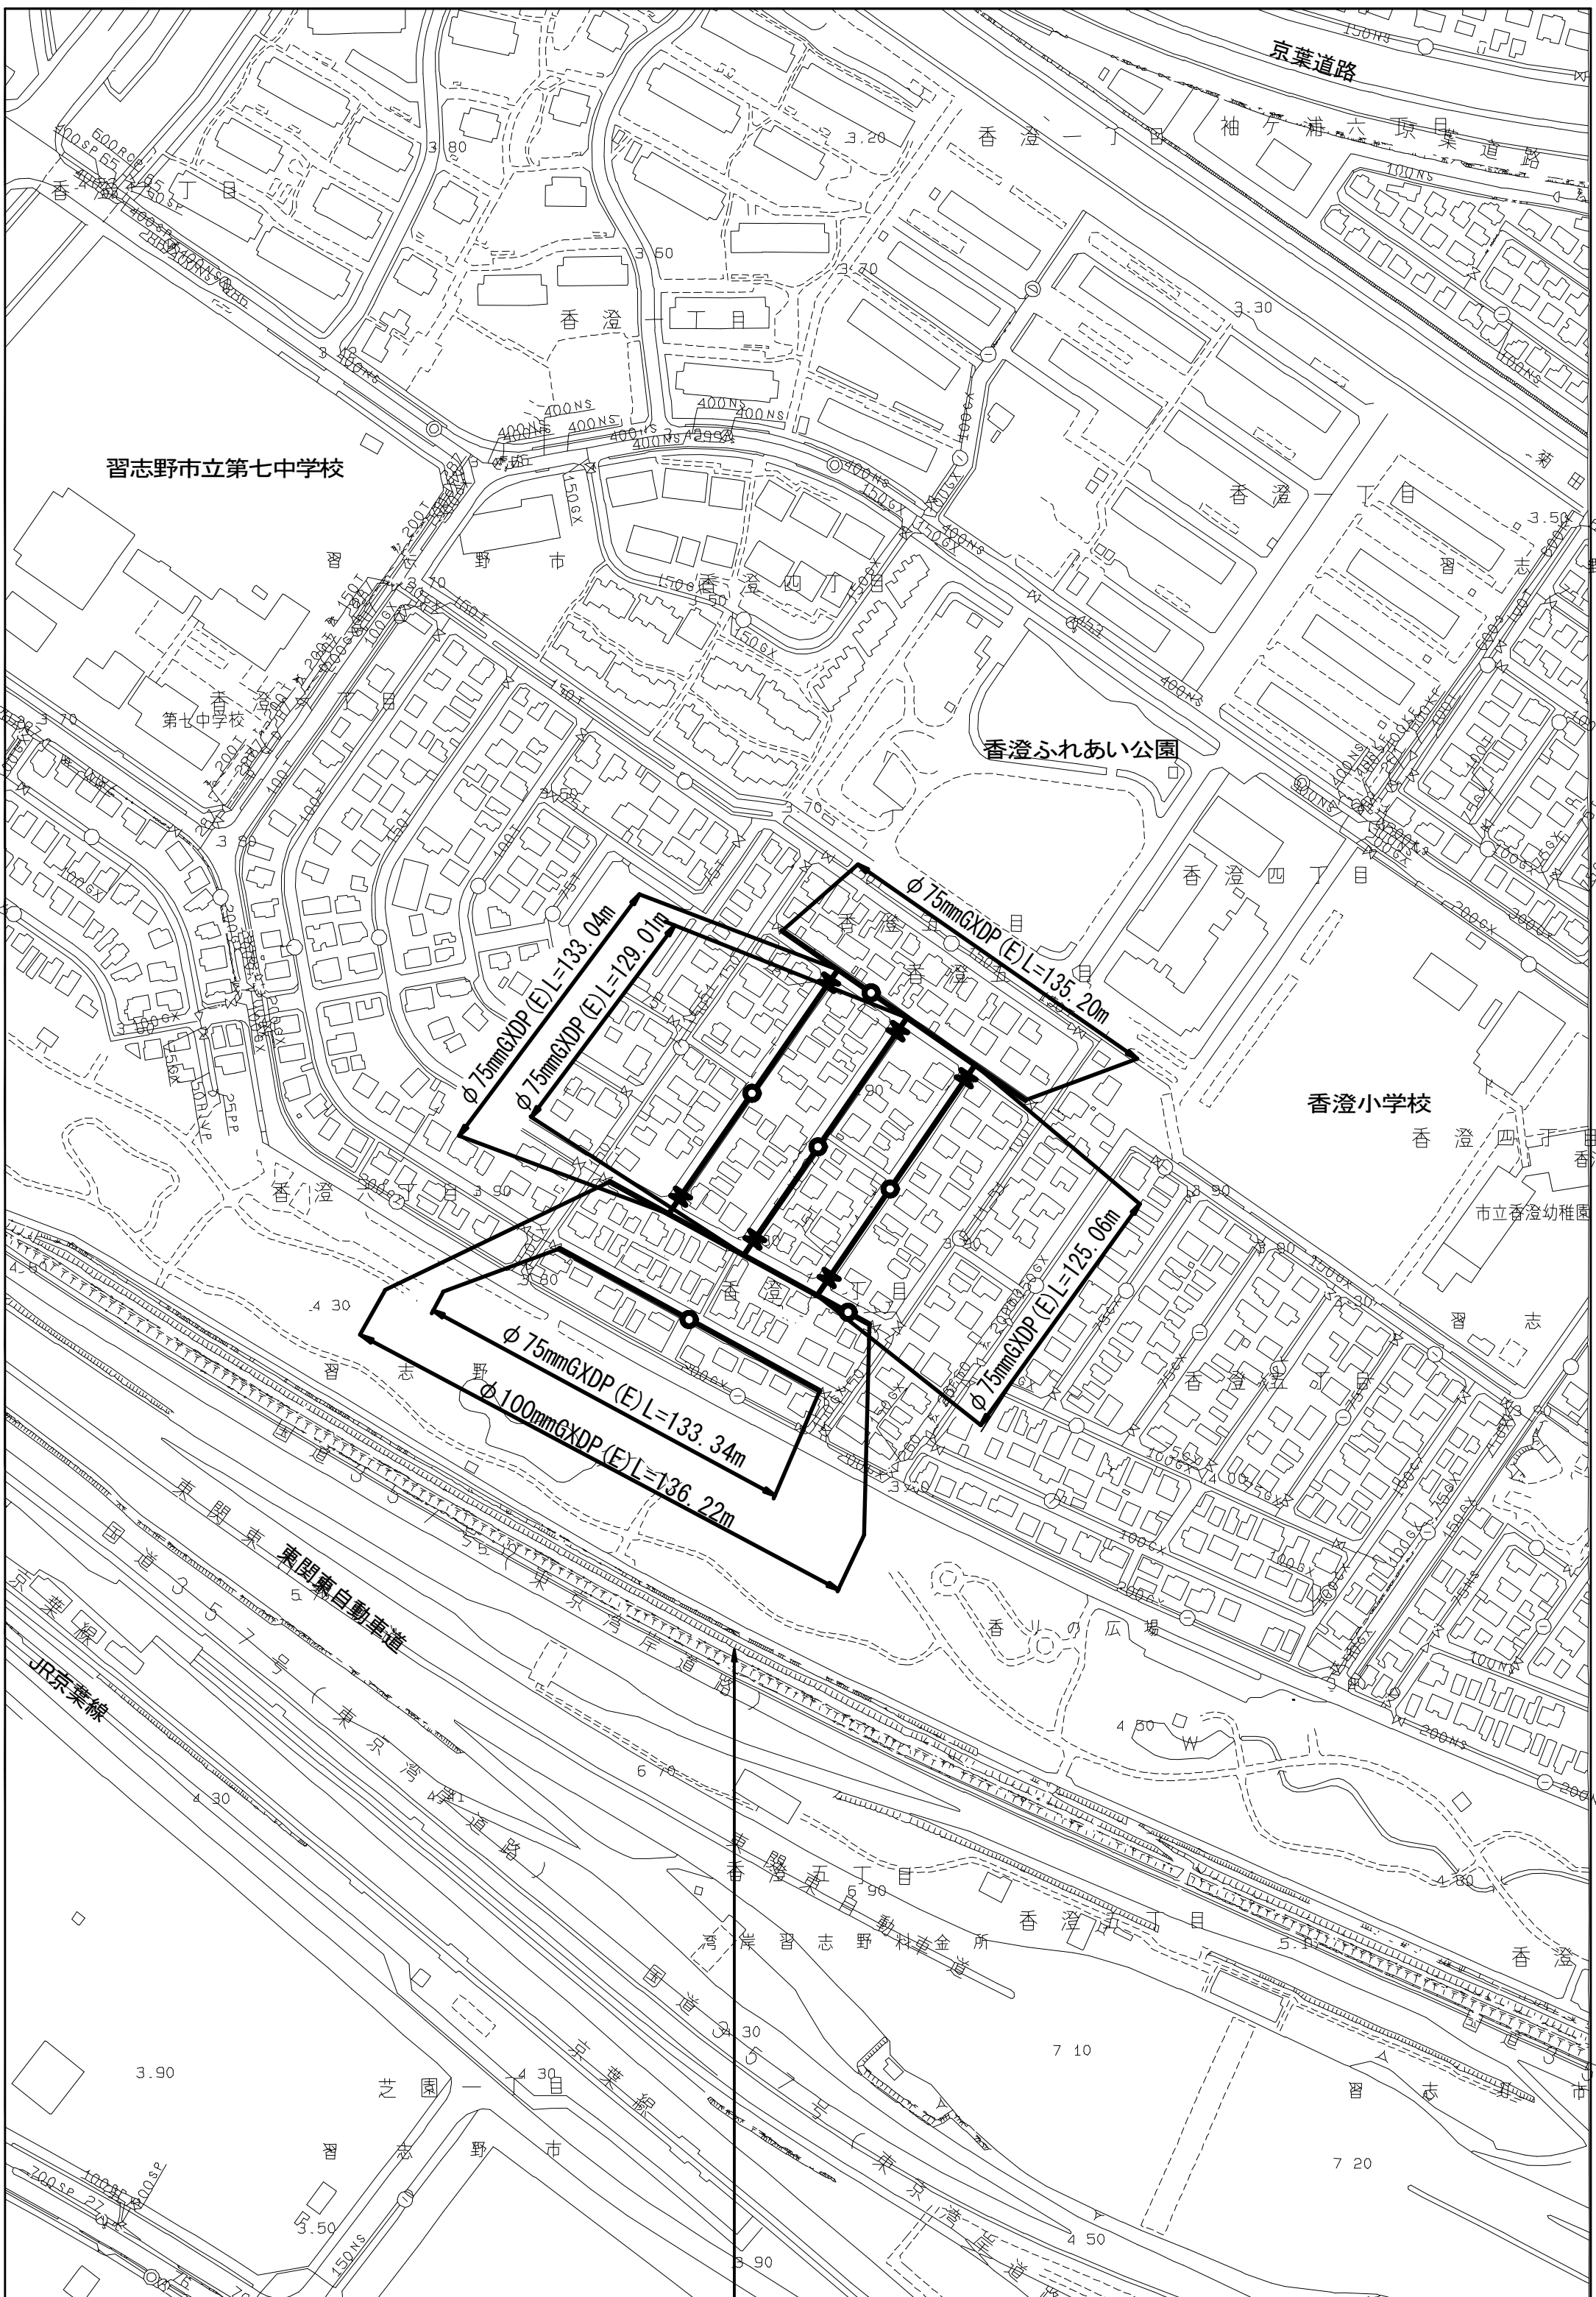

工事箇所 (F-11-25 F-12-5 G-12-1)
習志野市香澄5丁目4番地先

図面枚数	図面名称
17 葉中 1	案内図・管網図
17 葉中 2	布設集計表
17 葉中 3	平面図 (1/2)
17 葉中 4	平面図 (2/2)
17 葉中 5	横断面図 (1/3)
17 葉中 6	横断面図 (2/3)
17 葉中 7	横断面図 (3/3)
17 葉中 8	路面復旧図
17 葉中 9	配管参考図 (1/3)
17 葉中 10	配管参考図 (2/3)
17 葉中 11	配管参考図 (3/3)
17 葉中 12	付帯工平面図 付帯工構造図
17 葉中 13	給水切替平面図
17 葉中 14	給水切替一覧表 (1/4)
17 葉中 15	給水切替一覧表 (2/4)
17 葉中 16	給水切替一覧表 (3/4)
17 葉中 17	給水切替一覧表 (4/4)

占用許可番号	許可年月日

工 事 名 称	習志野市香澄5丁目4番地先 配水管整備工事			
図 面 名 称	案内図・管網図			
図 面 枚 数	17 葉中 1	縮 尺	図 示	
完 成 区 画 記	F-11, F-12, G-12		工事番号	水給8・9第9号
整理番号	千葉県企業局			
所 長	次 長	課 長	設 計	製 図
所 長	次 長	課 長	監 督	製 図

布設集計表 S=NONE



布設集計表

施工延長	施工 形態	布 設 工			新設管 土被り	撤 去 工			既設管 土被り	舗装 種別	埋戻 材料	掘削 形態	仕 切 弁		消 火 栓		備 考	
		布設工	管種	延長 (m)		口径	管種	延長 (m)					設 置	撤 去	設 置	撤 去		
φ 7 5 施工 φ 75mmGXD P (E) 布設工 L = 655.65 m	昼間	A 1	GXD P	258.10	1.20	75	TDP	258.10	1.20	A	購入洗砂	機械	6 (SS)	4 (縁石無し) (JIS) (φ 75)	5 (単口)	5 (丸形)	栓取外し連絡工 φ 100GXDP	-2箇所
	昼間	A 2	GXD P	397.55	1.20	100	TDP	397.55	1.20	A	購入洗砂	機械					仮配管取外し連絡工 φ 100GXDP	-2箇所
φ 75mmTDP撤去工 L = 258.10 m																	GX形更新連絡管分岐側閉塞栓設置工 φ 75 DP=1.20 (A復旧)	-2箇所
																	GX形更新連絡管分岐側弁筐撤去工 φ 75 (土工無し)	-2箇所
φ 100mmTDP撤去工 L = 397.55 m																	既設仮設不断水止水栓筐撤去工 φ 100TDP (土工無し)	-4箇所
																	φ 75耐摩板巻付け工	-1箇所
φ 1 0 0 施工 φ 100mmGXDP (E) 布設工 L = 136.22 m	昼間	A	GXD P	136.22	1.20	150	TDP	136.22	1.20	A	購入洗砂	機械	—	—	1 (単口)	1 (丸形)	栓取外し連絡工 φ 100GXDP	-1箇所
																	仮配管取外し連絡工 φ 100GXDP	-1箇所
φ 150mmTDP撤去工 L = 136.22 m																	GX形更新連絡管分岐側閉塞栓設置工 φ 75 DP=1.20 (A復旧)	-1箇所
																	GX形更新連絡管分岐側弁筐撤去工 φ 75 (土工無し)	-1箇所
																	既設仮設不断水止水栓筐撤去工 φ 150TDP (土工無し)	-2箇所

- ※ 消火栓の鉄蓋は、カラー鉄蓋とする。なお、土留はレジコン製とする。
- ※ 管被覆工 : 管路全体にポリエチレンスリーブ被覆
: F付T字管フランジ部にポリエチレンスリーブ被覆
- ※ 明示シート敷設工 : 配水管・給水管全線路盤下に明示シートを敷設



工 事 名 称	習志野市香澄5丁目4番地先 配水管整備工事				
図 面 名 称	布設集計表				
図 面 枚 数	17 葉 中 2		縮 尺	S=NONE	
完 成			工事番号	水船8・9第9号	
区 画 記 号	F-11, F-12, G-12		千葉県企業局		
整理番号			施工業者		
所 長		次 長	課 長	設 計	製 図
所 長		次 長	課 長	監 督	製 図

平面図 (1/2) S=1:500

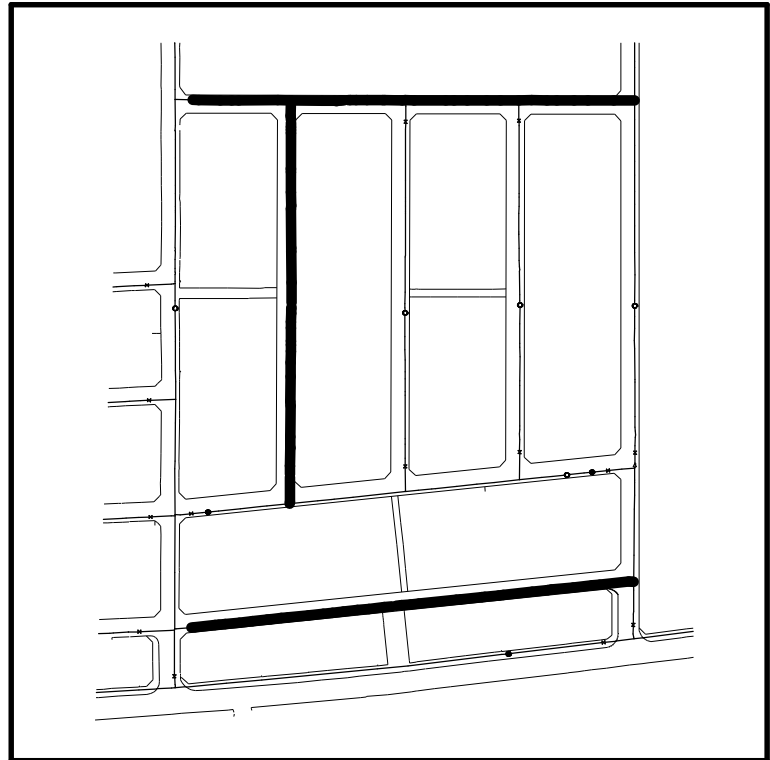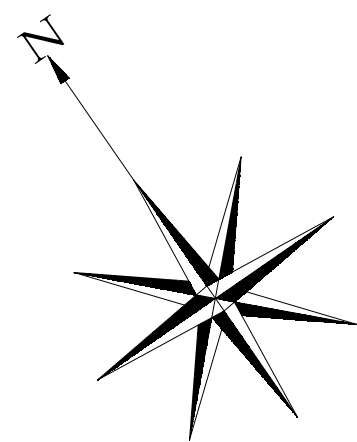









工 事 名 称	習志野市香澄5丁目4番地先 配水管整備工事				
図 面 名 称	平面図 (1/2)				
図 面 枚 数	17 葉 中 3		縮 尺	S=1:500	
完 成			工事番号	水船 8・9 第9号	
区 画 記 号	F-11, F-12, G-12		千葉県企業局		
整理番号			施工業者		
所 長	次 長	課 長	設 計	製 図	
所 長	次 長	課 長	監 督	製 図	

平面図 (2/2) S=1:500

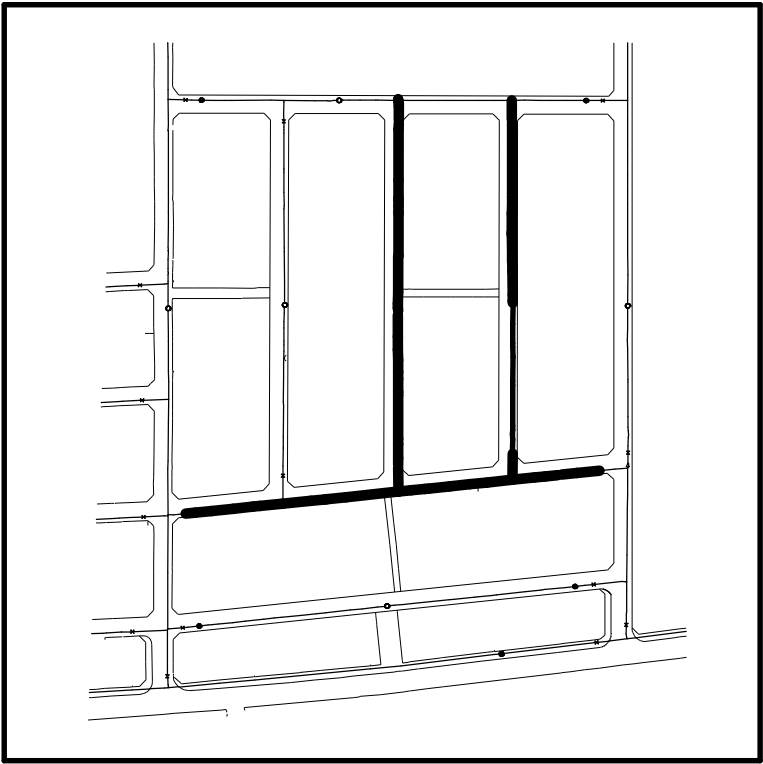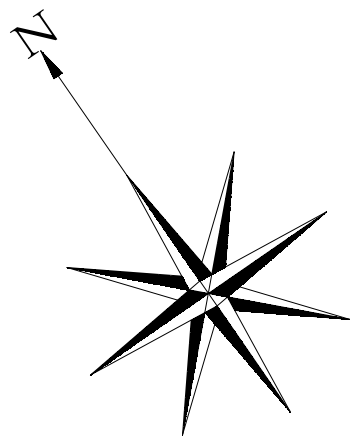









工 名	習志野市香澄5丁目4番地先		
図 名	配水管整備工事		
図 面	平面図 (2/2)		
図 枚	17 葉中 4	縮 尺	S=1:500
完 成		工事番号	水船8・9第9号
区 画	F-11, F-12, G-12	千葉県企業局	
区 記			
整理番号		施工業者	
所 長	次 長	課 長	設 計
所 長	次 長	課 長	監 督
			製 図

横断面図(1/3) S=1:50

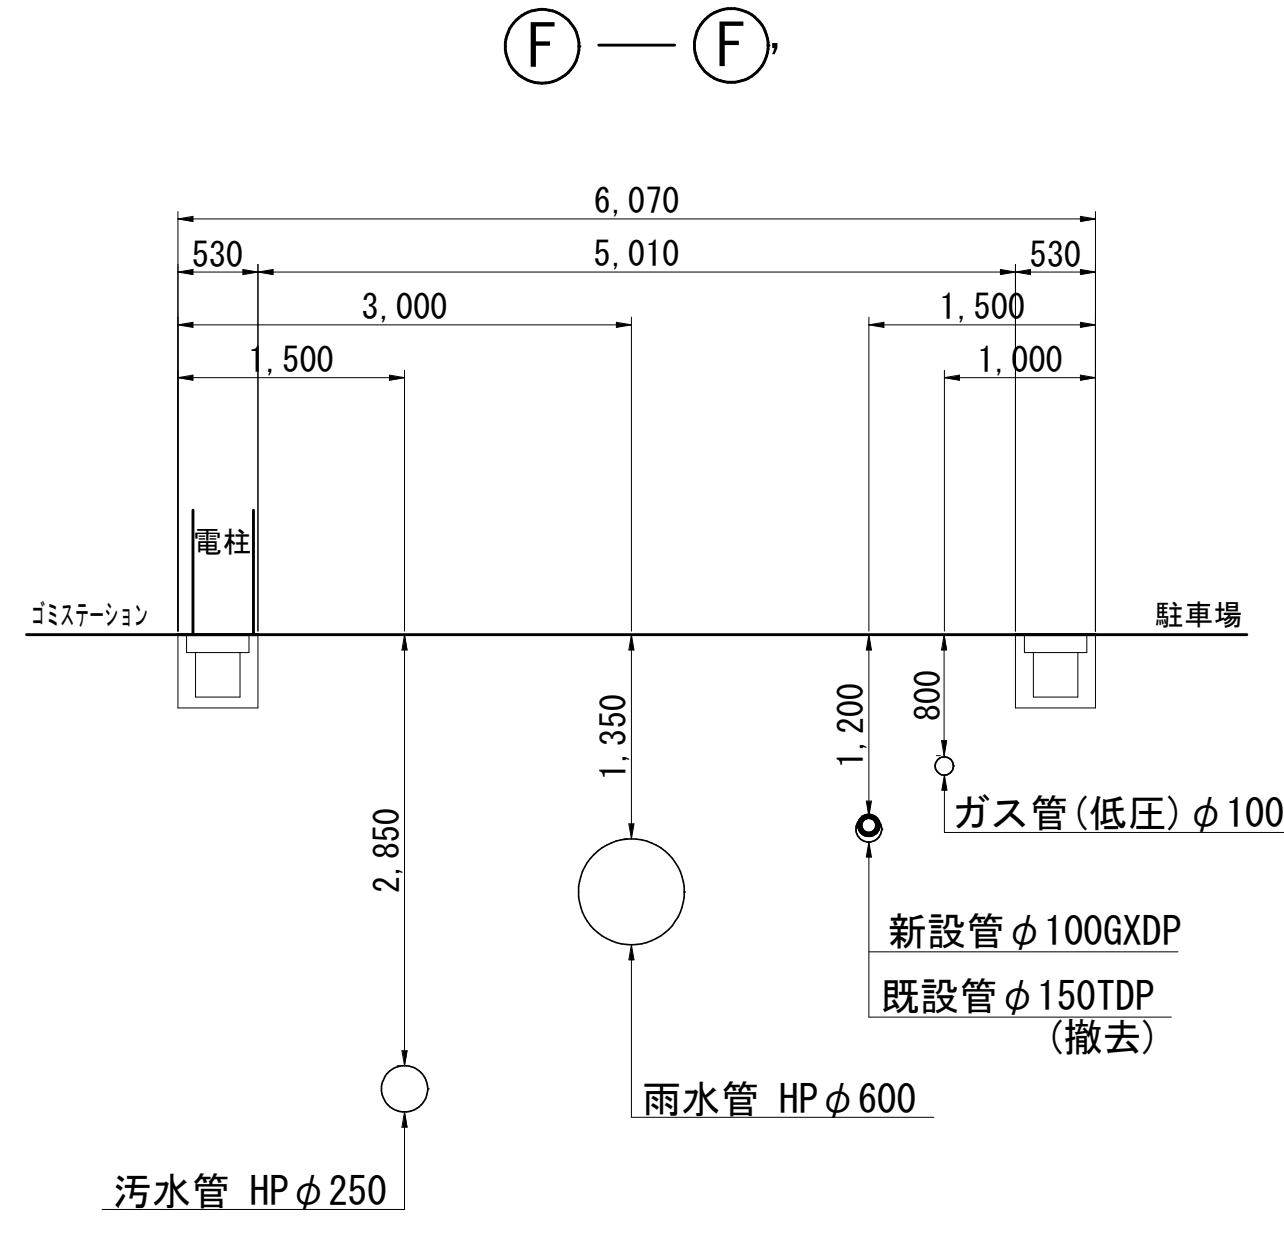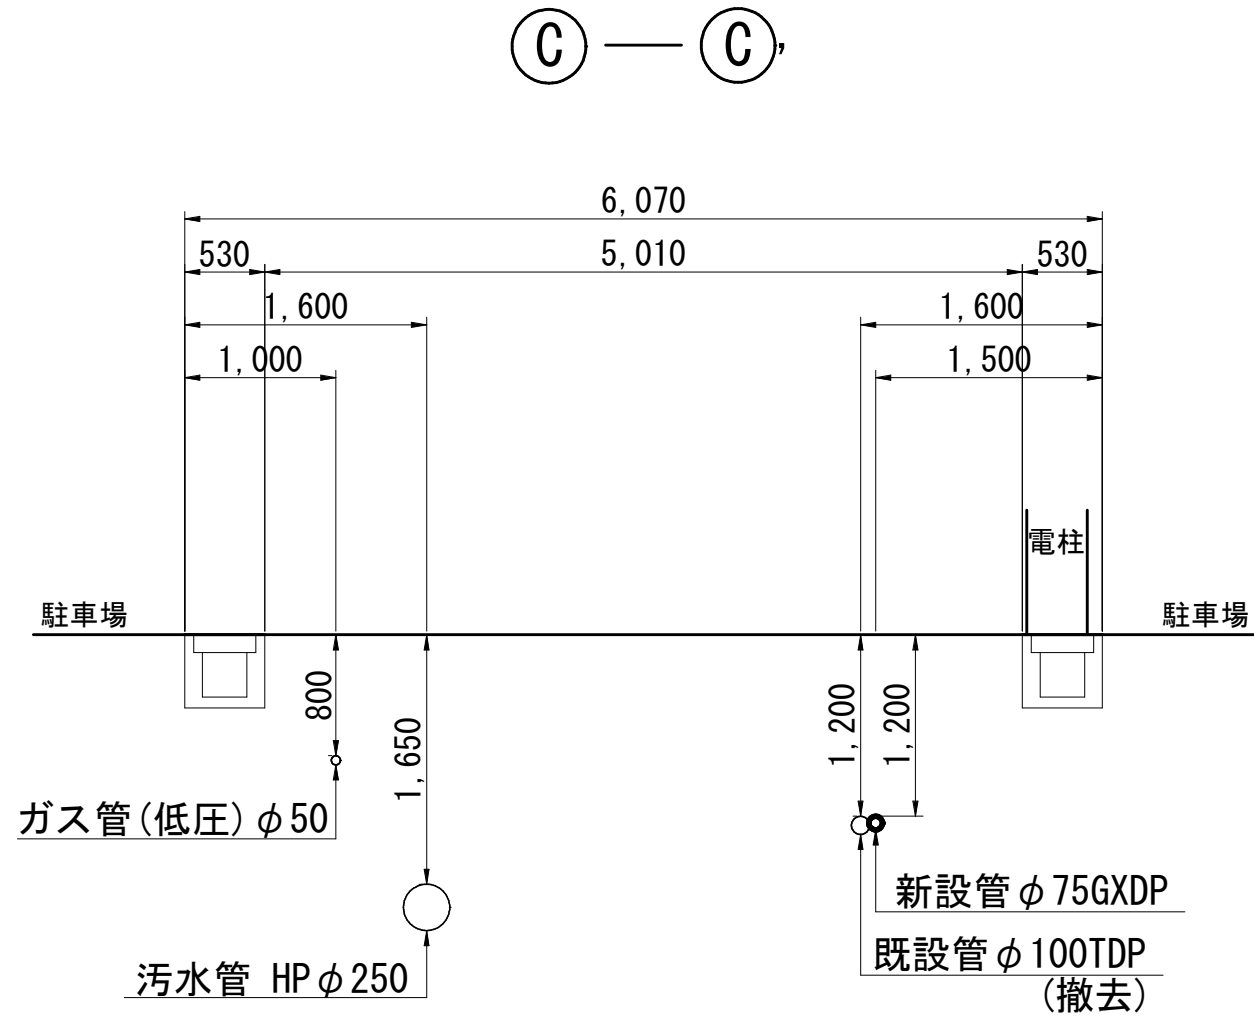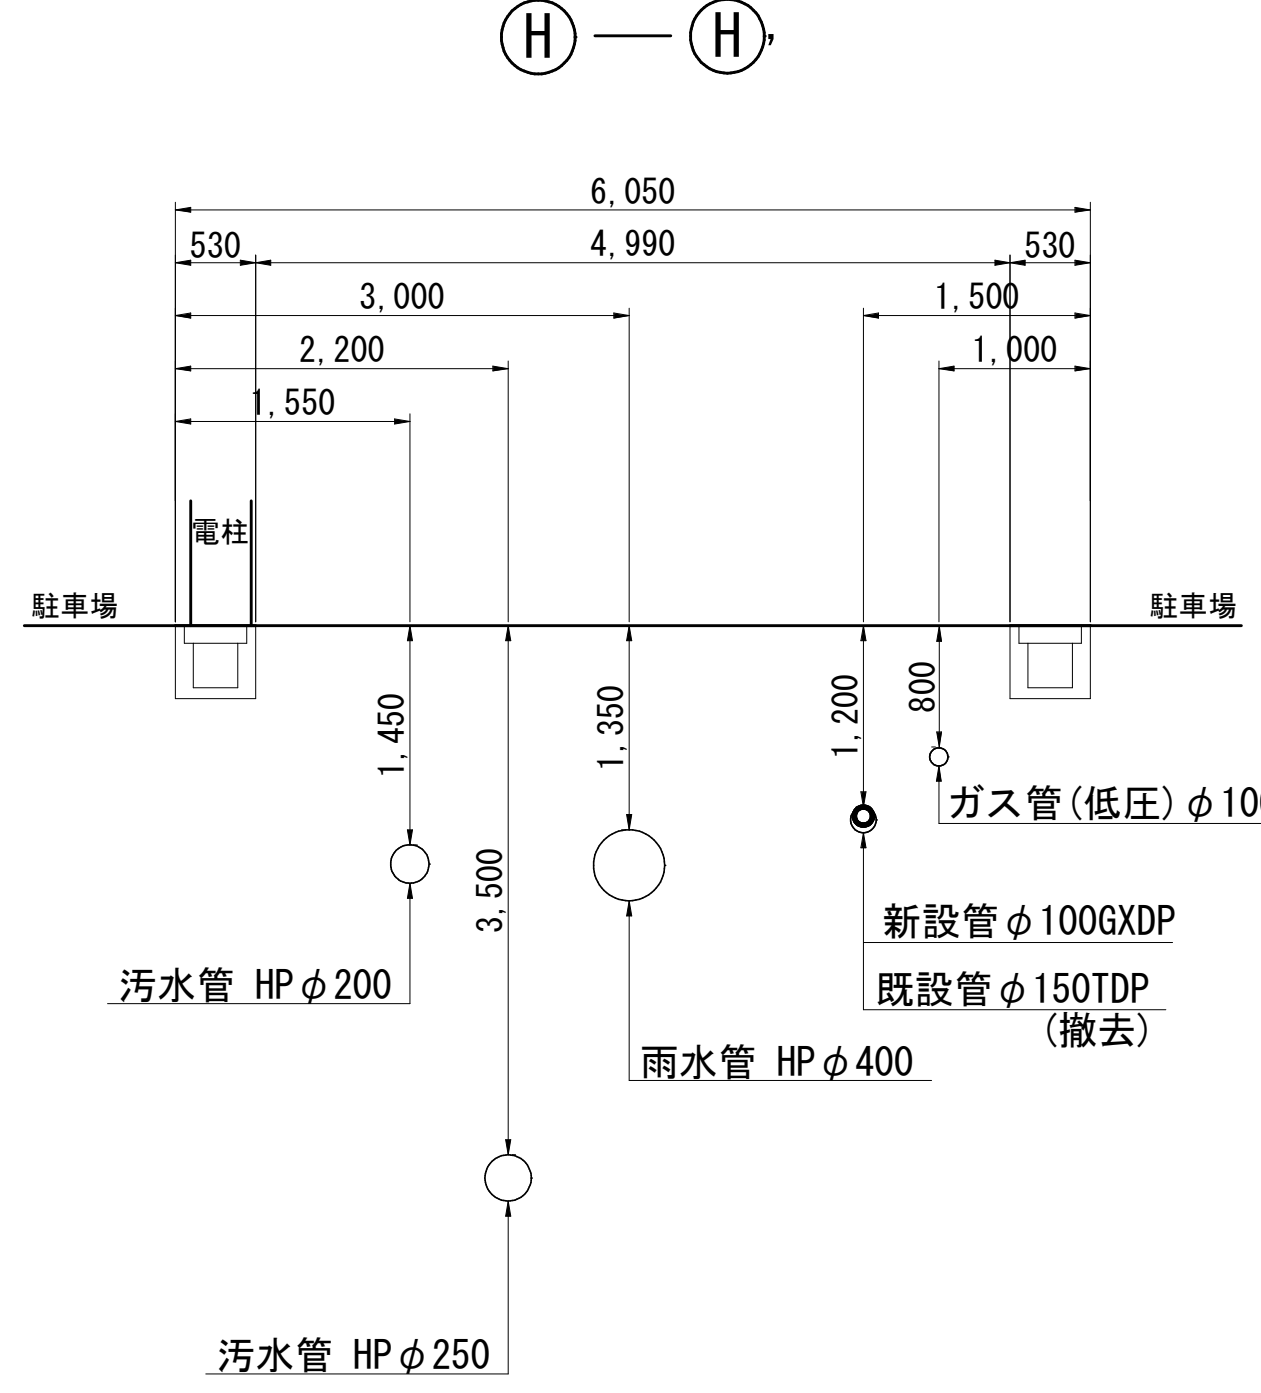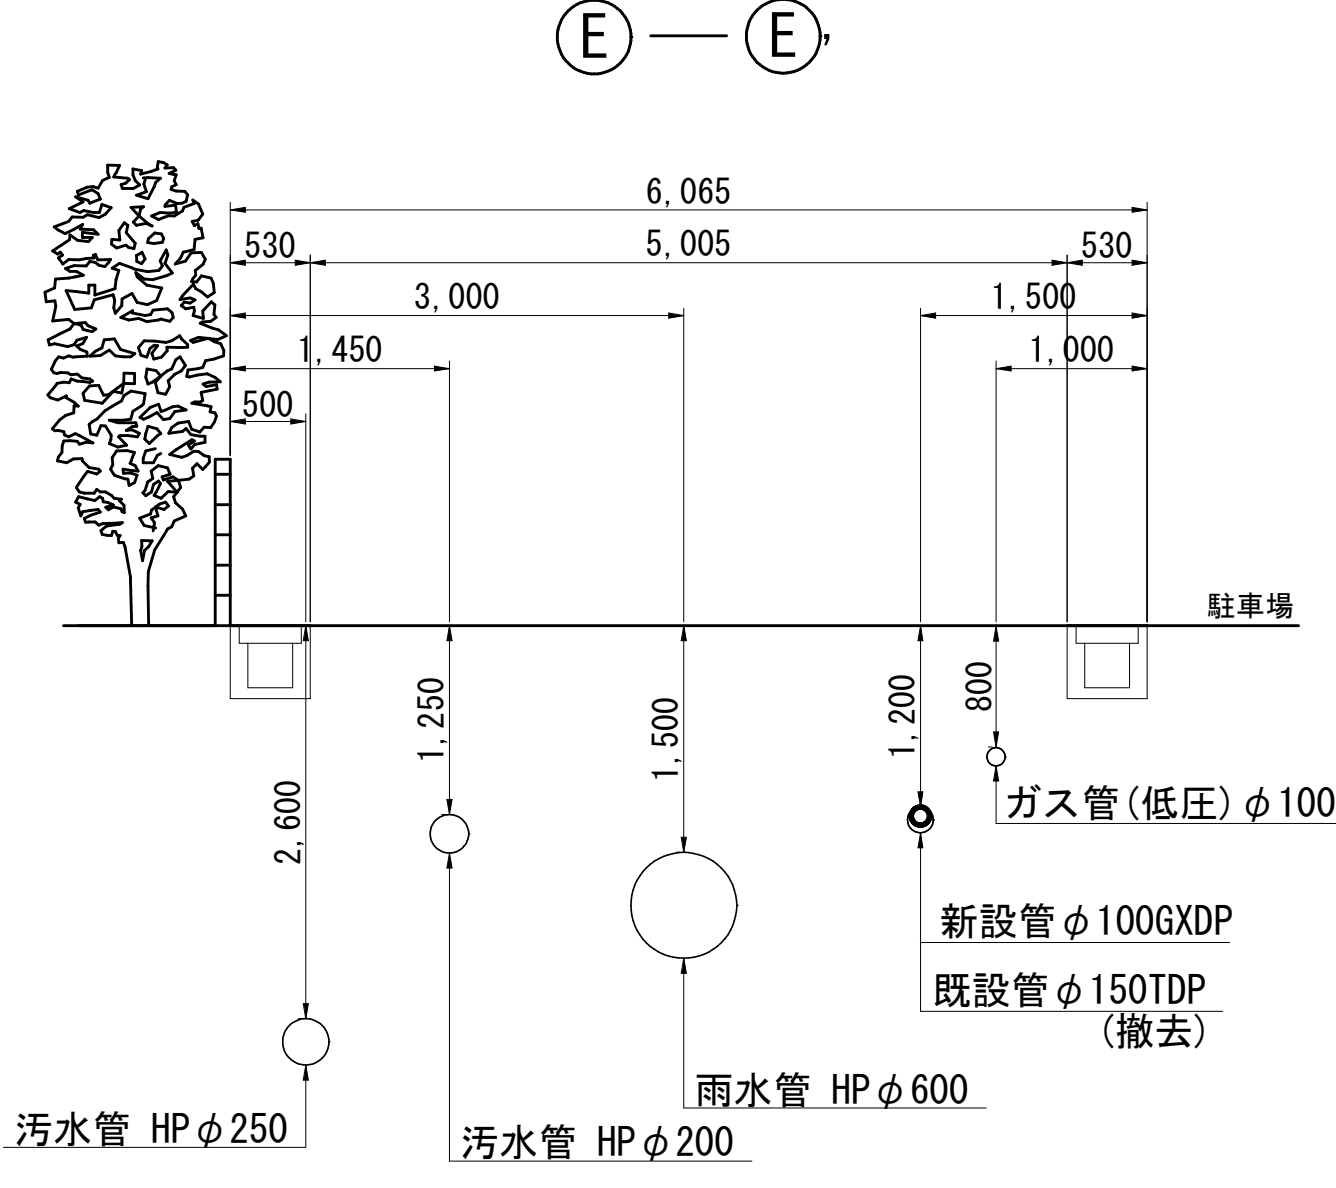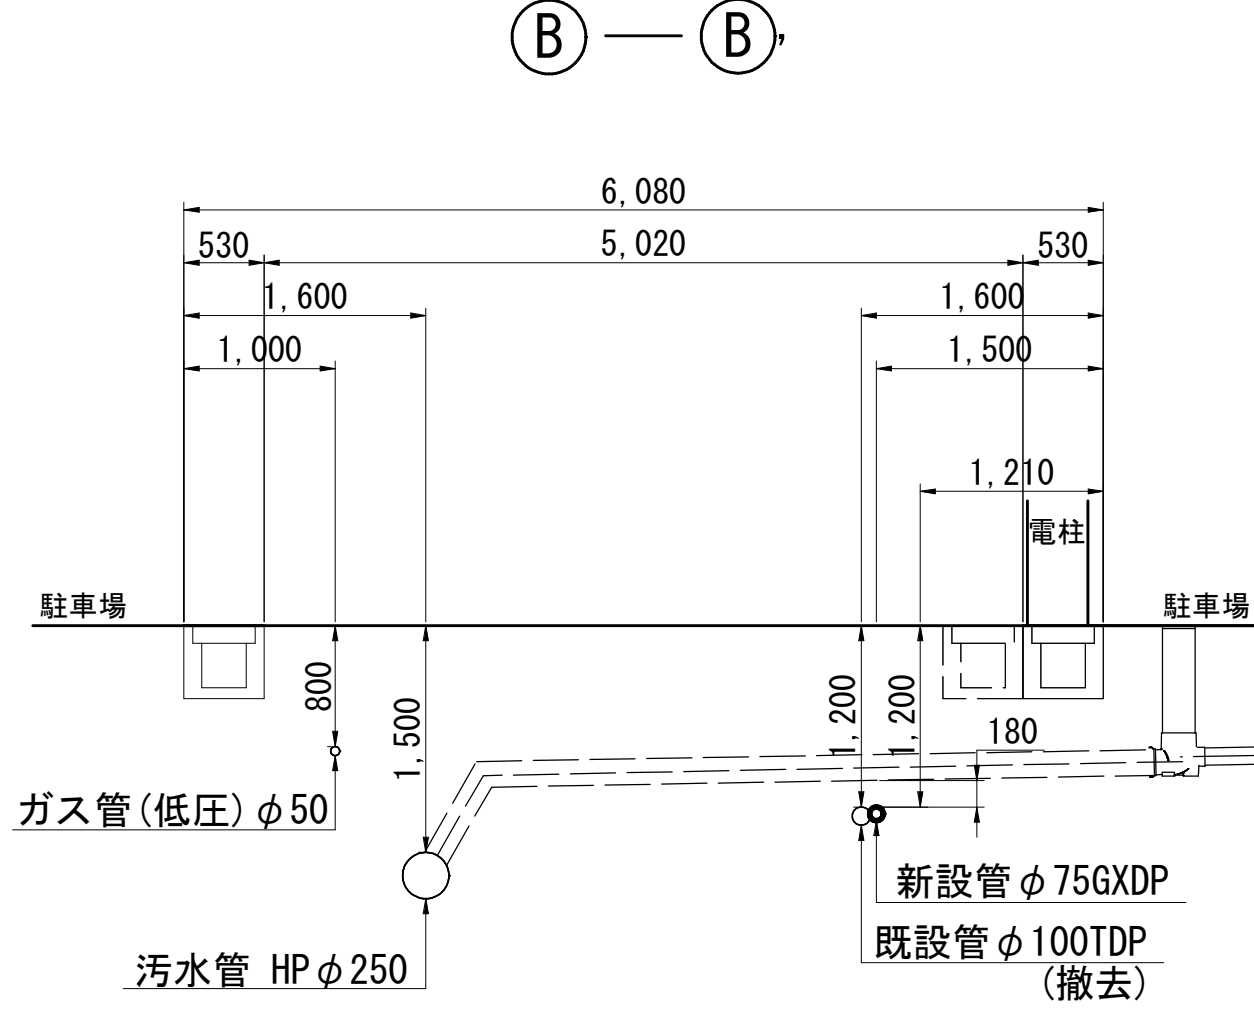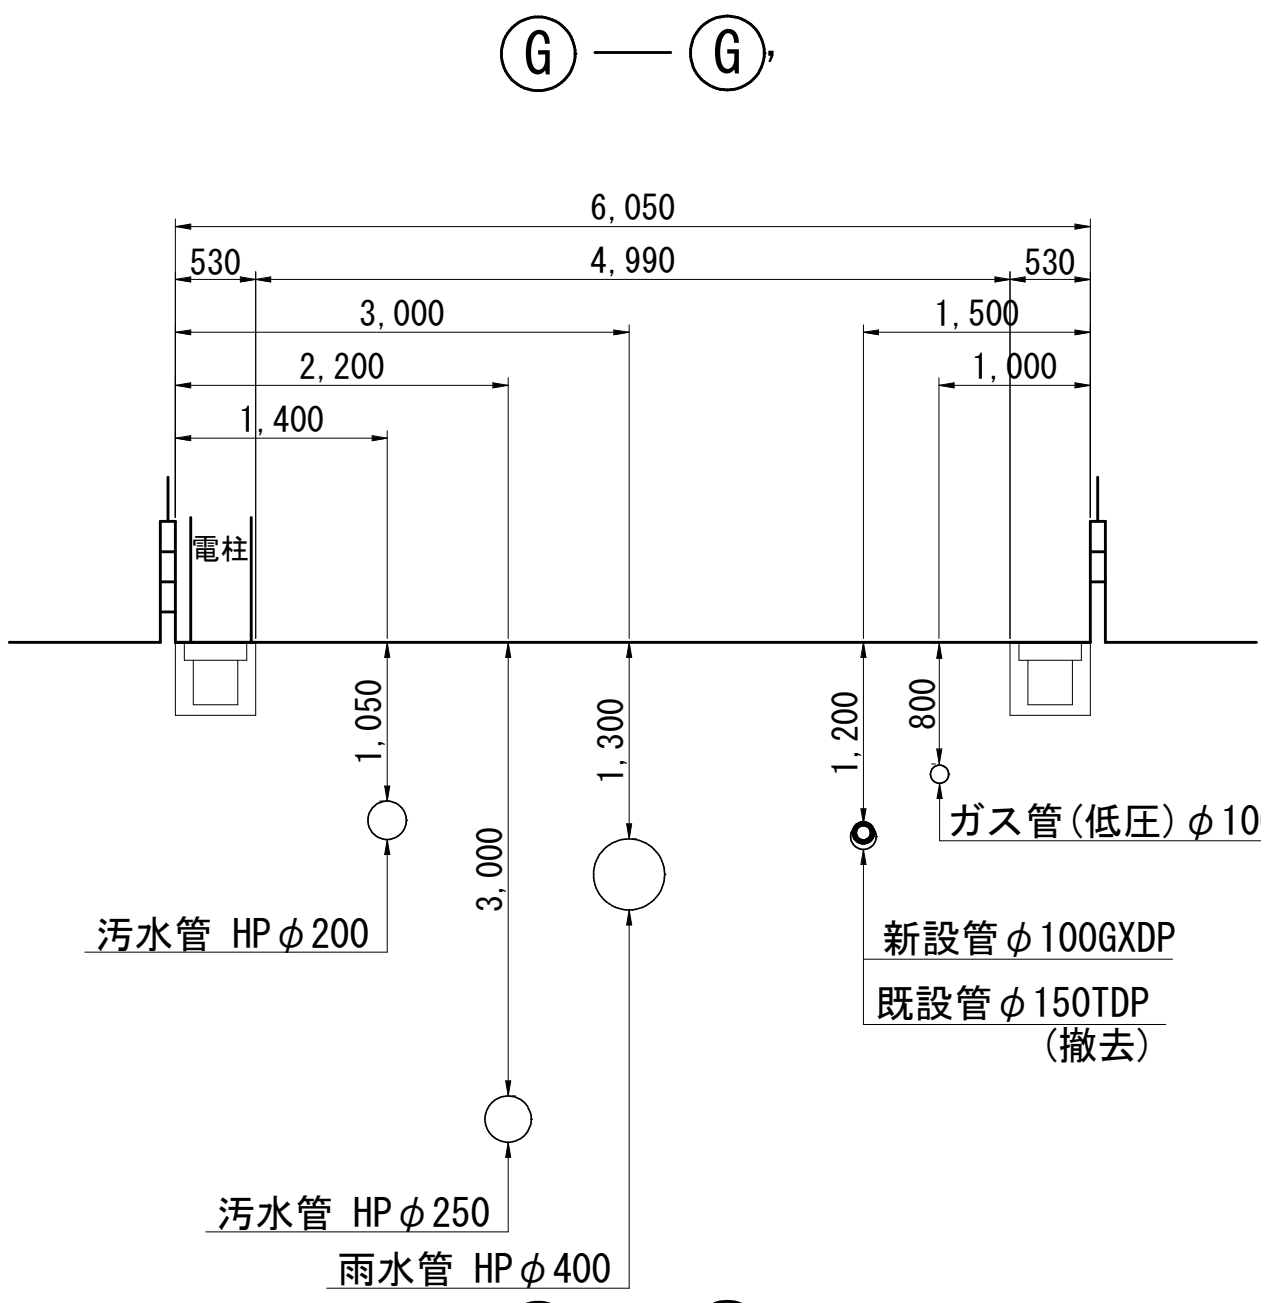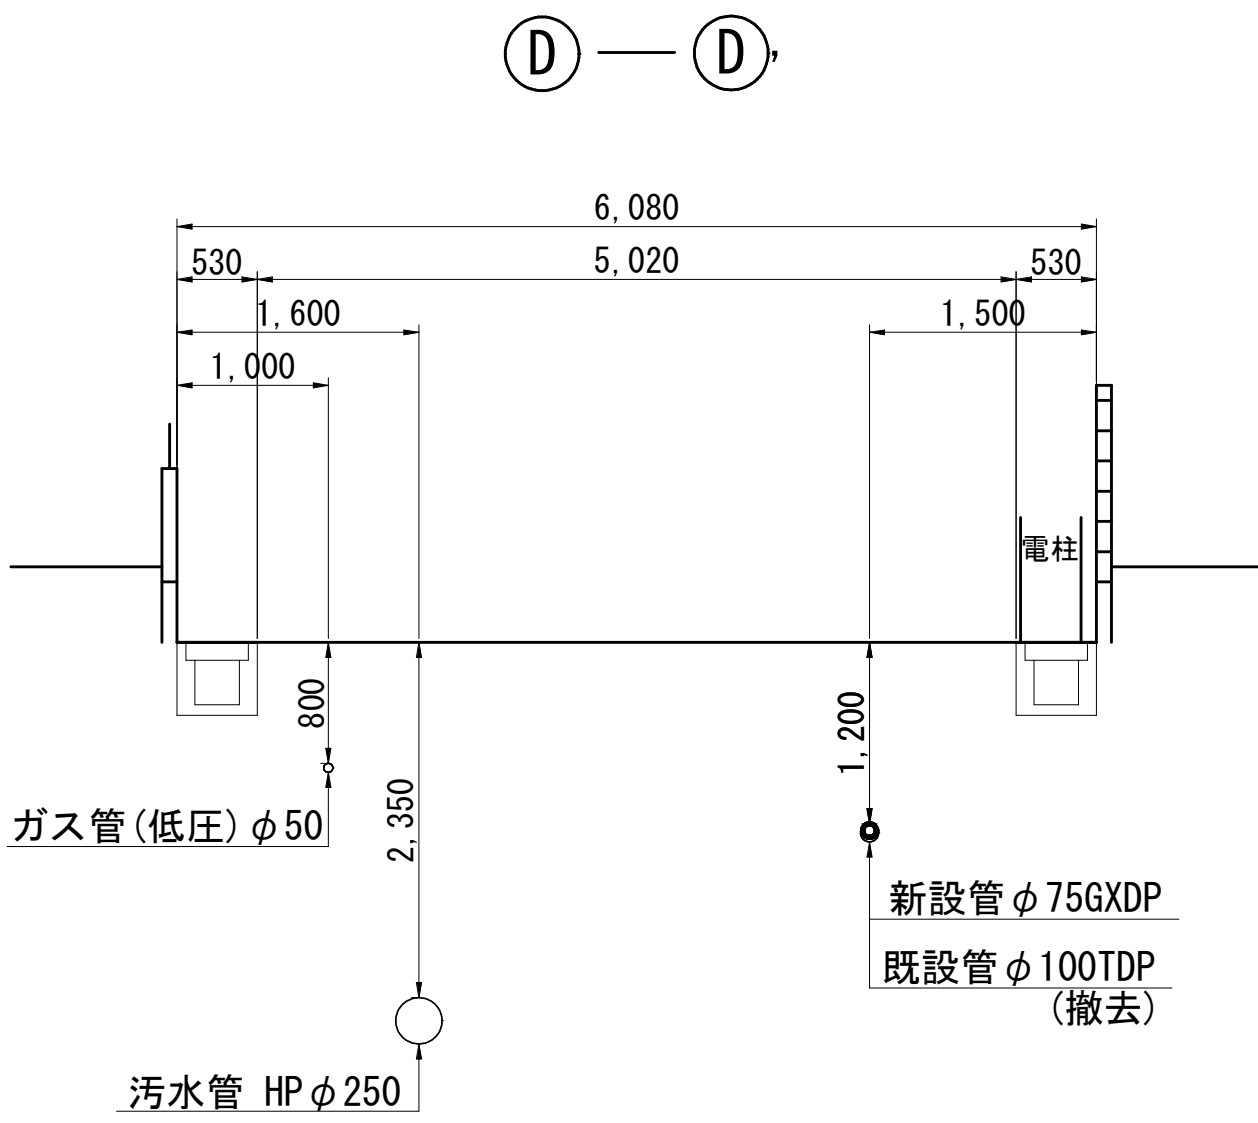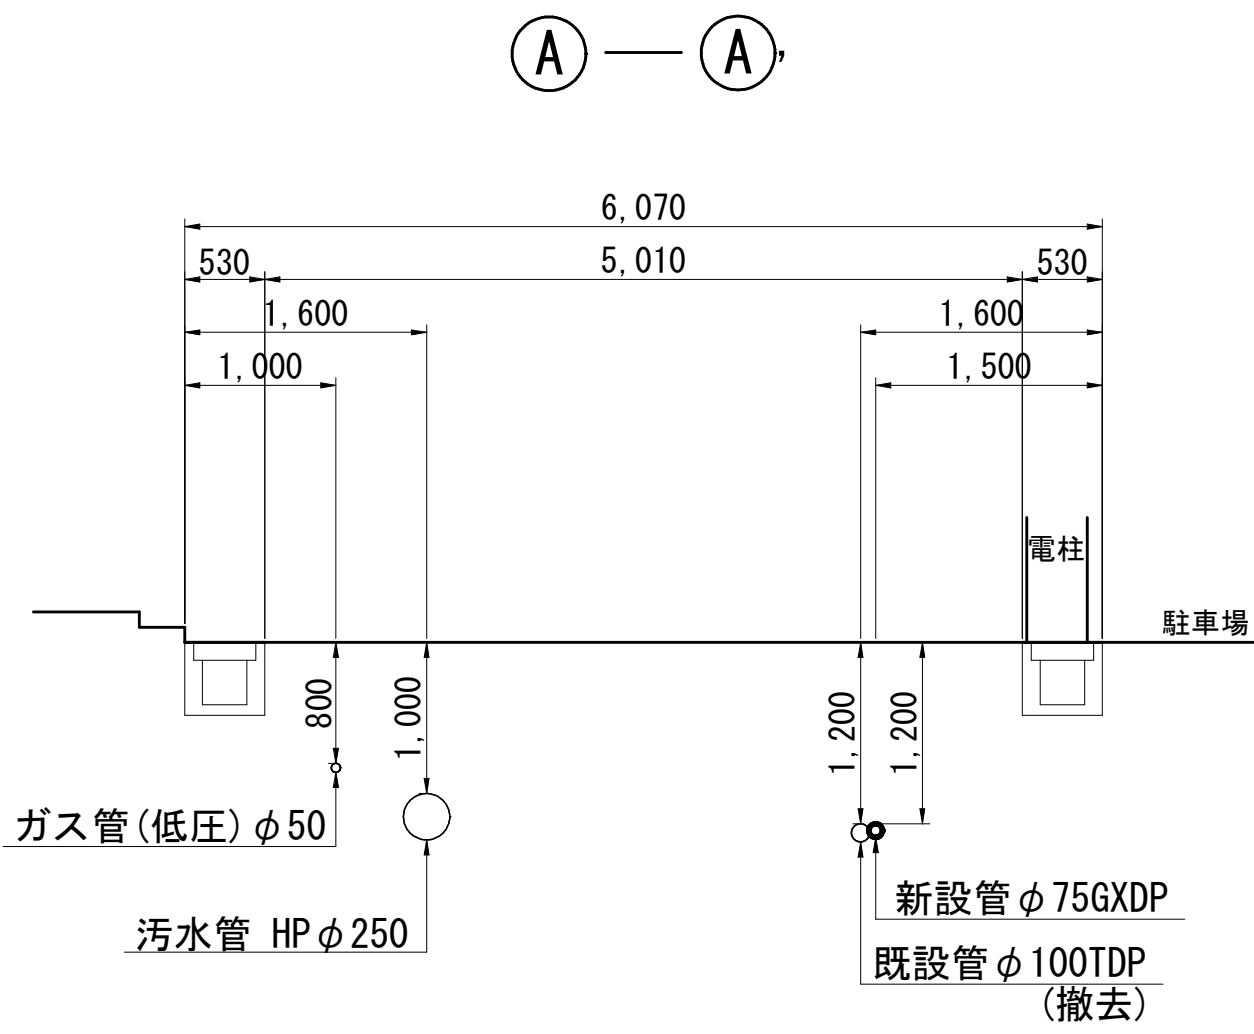









工 事 名	習志野市香澄5丁目4番地先配水管整備工事				
図 面 名	横断面図(1/3)				
図 枚 数	17 葉中 5	縮 尺	S=1:50		
完 成	工事番号		水船8・9第9号		
区 画 記 号	F-11, F-12, G-12		千葉県企業局		
整理番号	施工業者				
所 長	次 長	課 長	設 計	製 図	
所 長	次 長	課 長	監 督	製 図	

横断面図(2/3) S=1:50

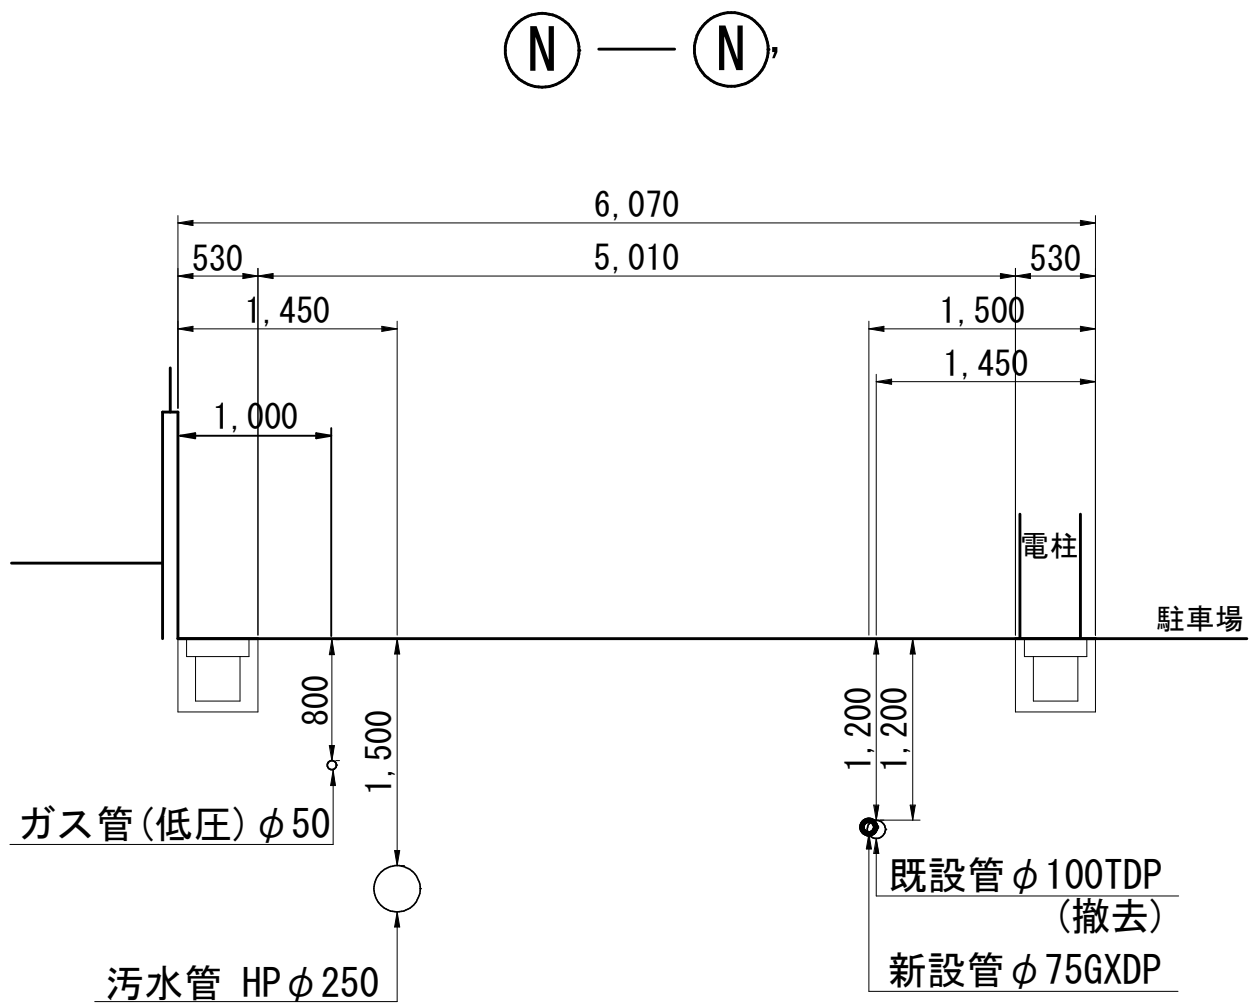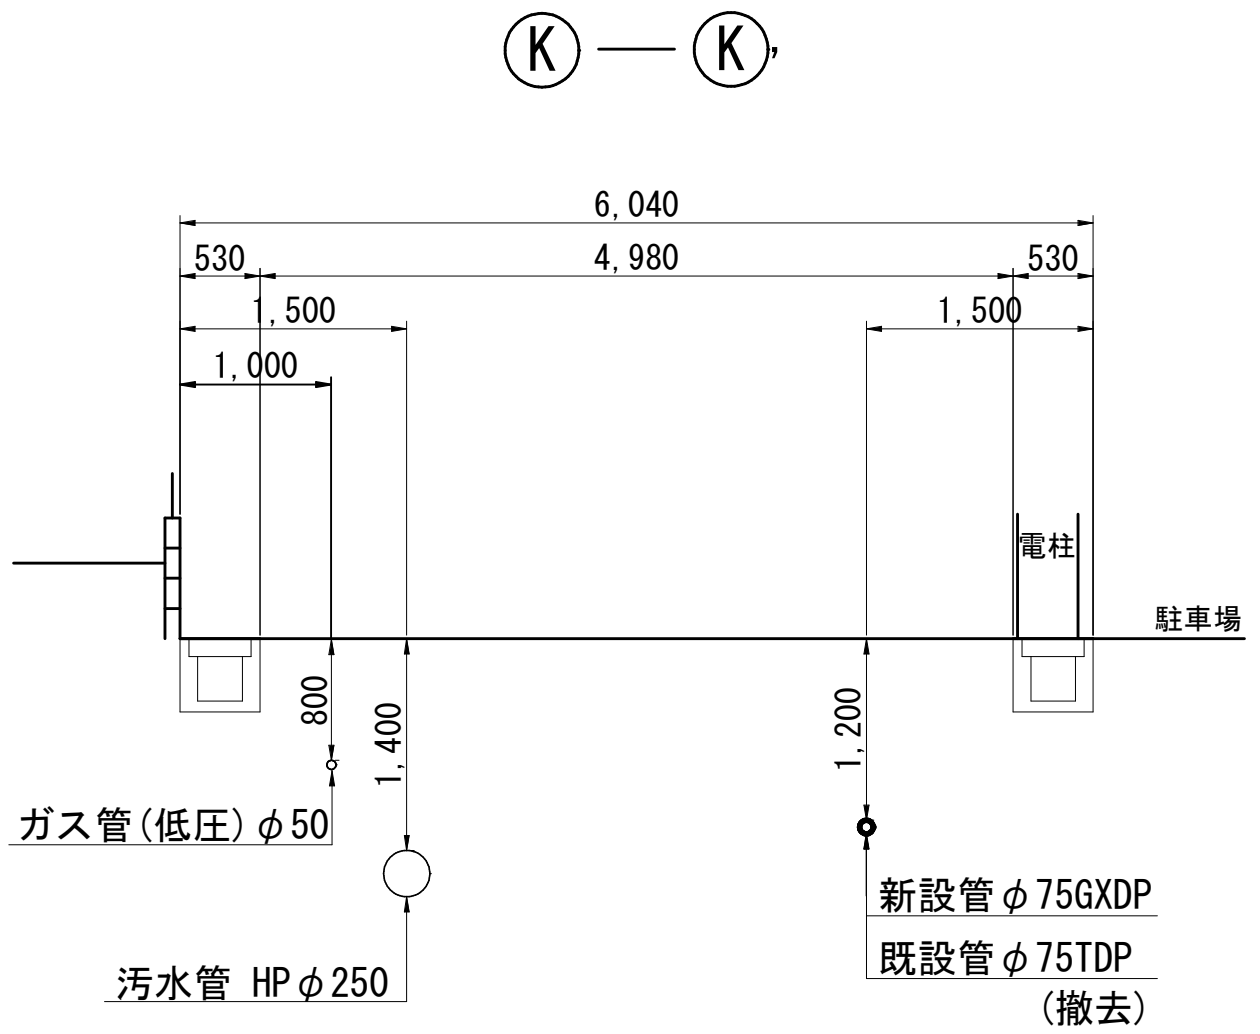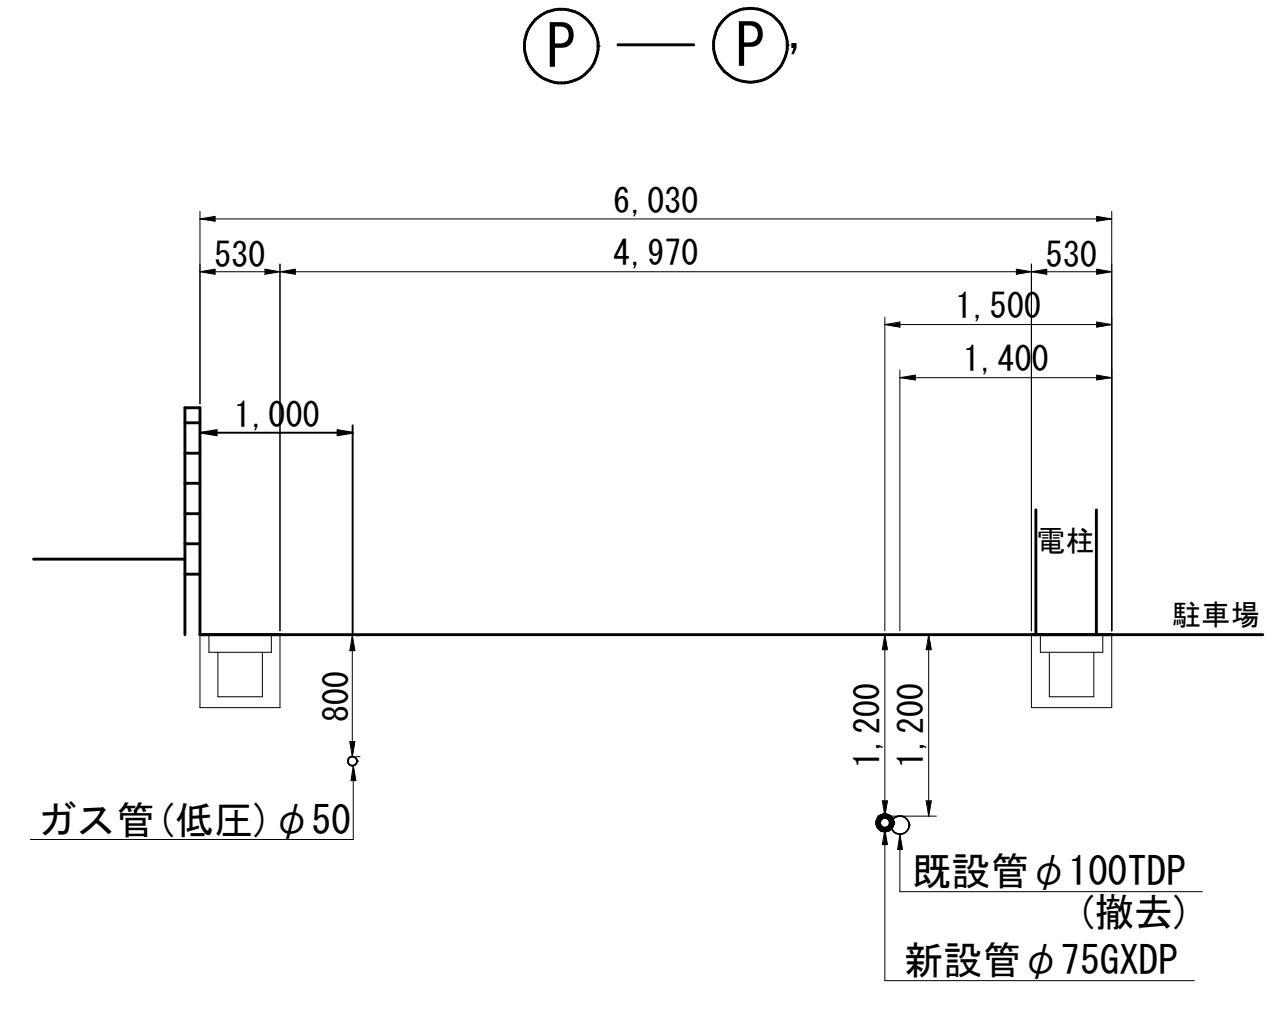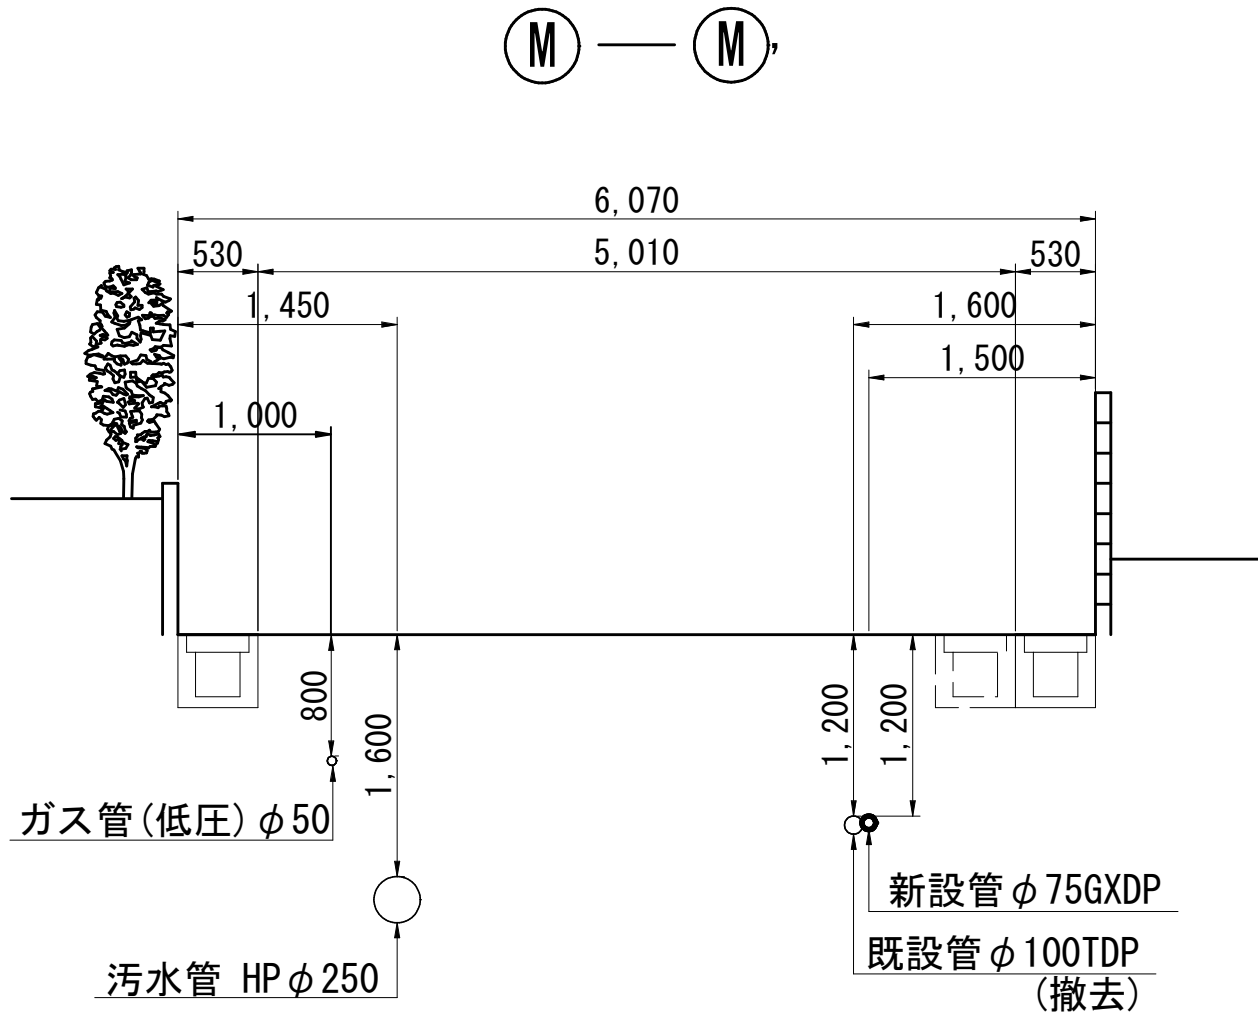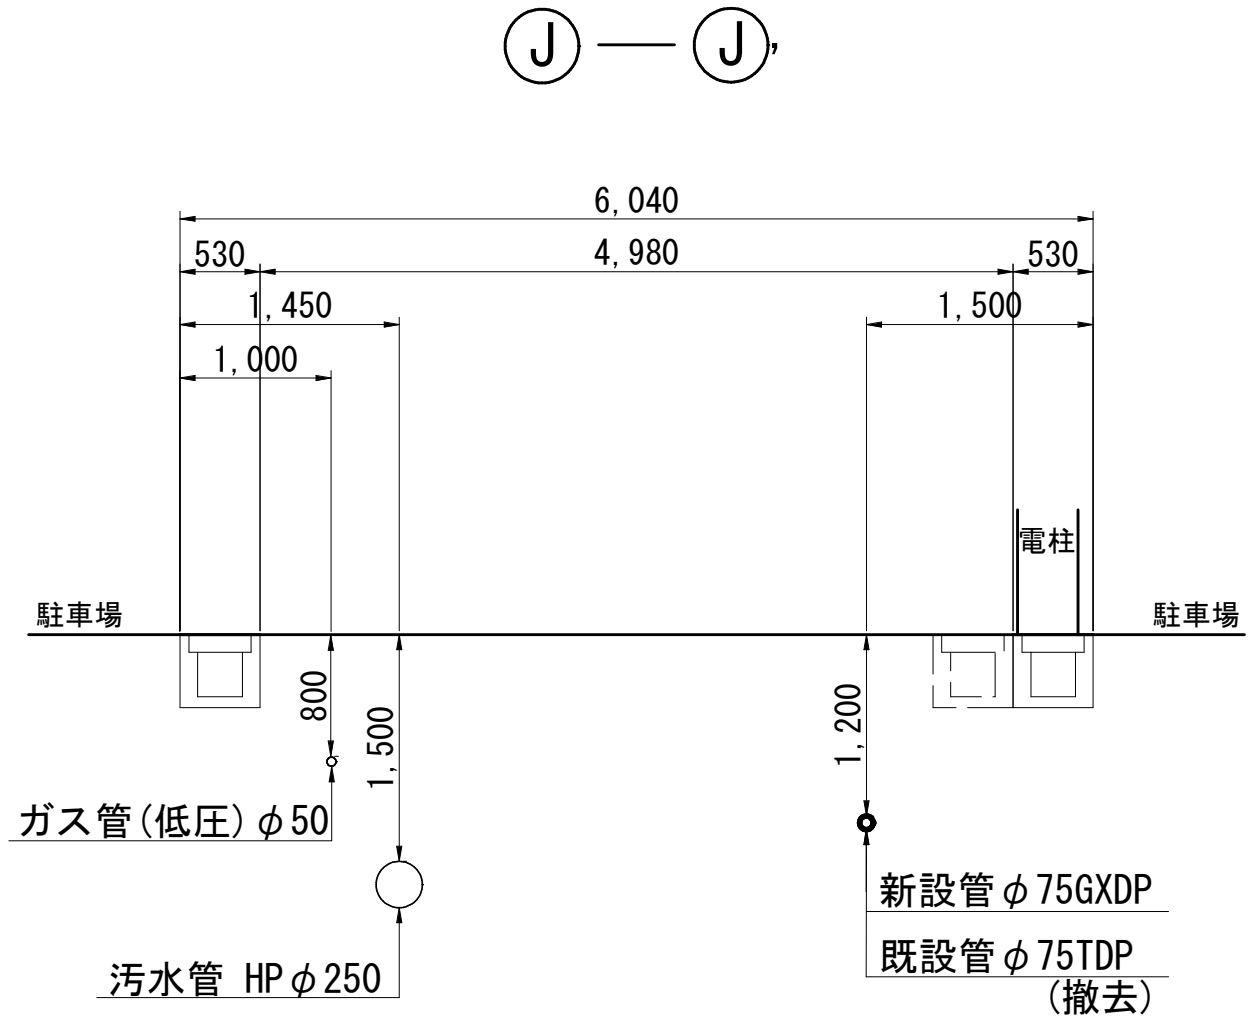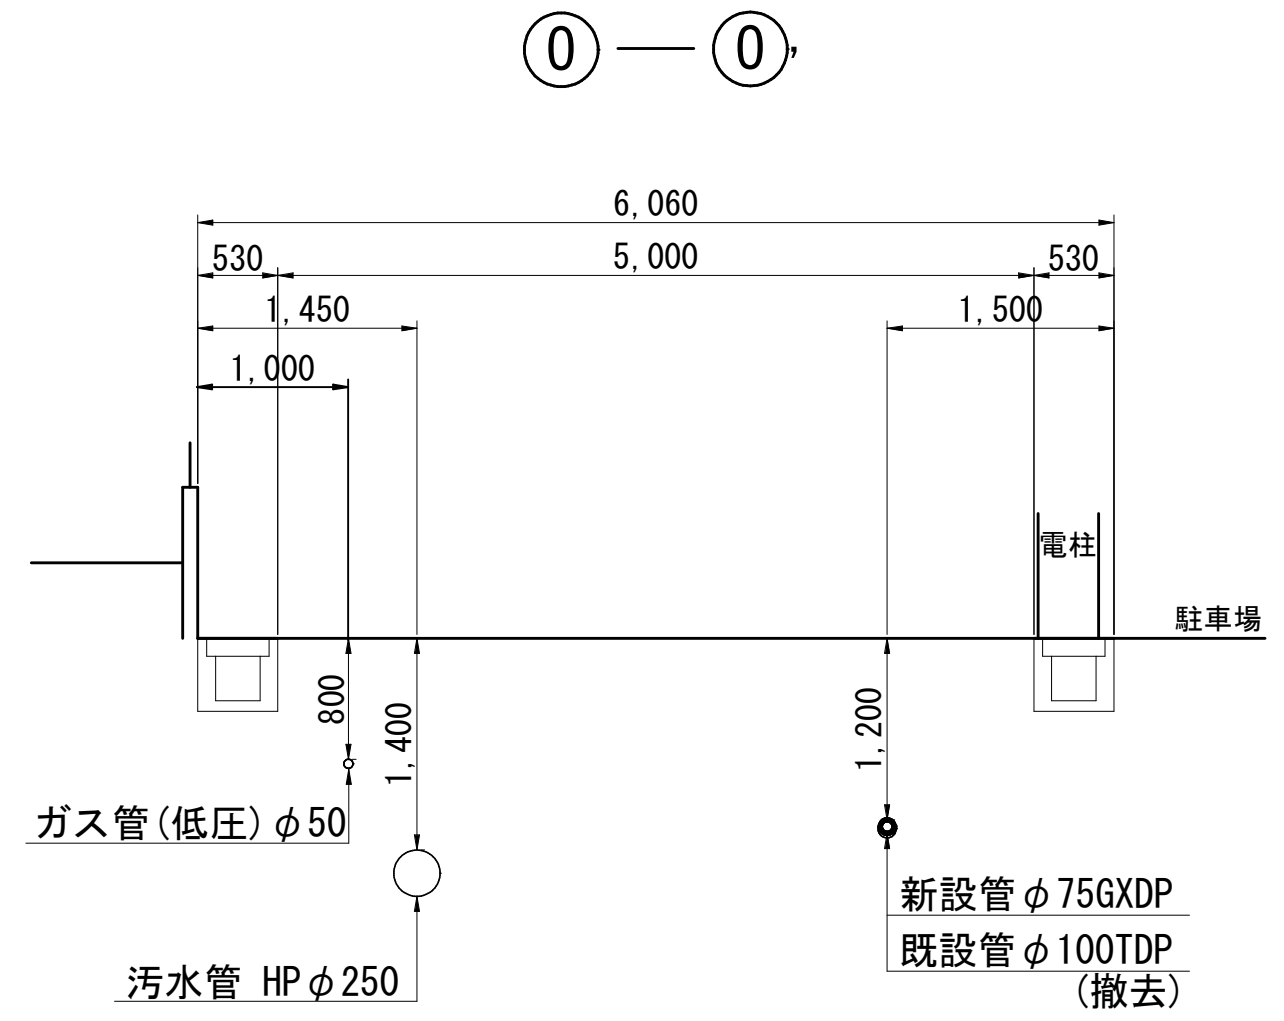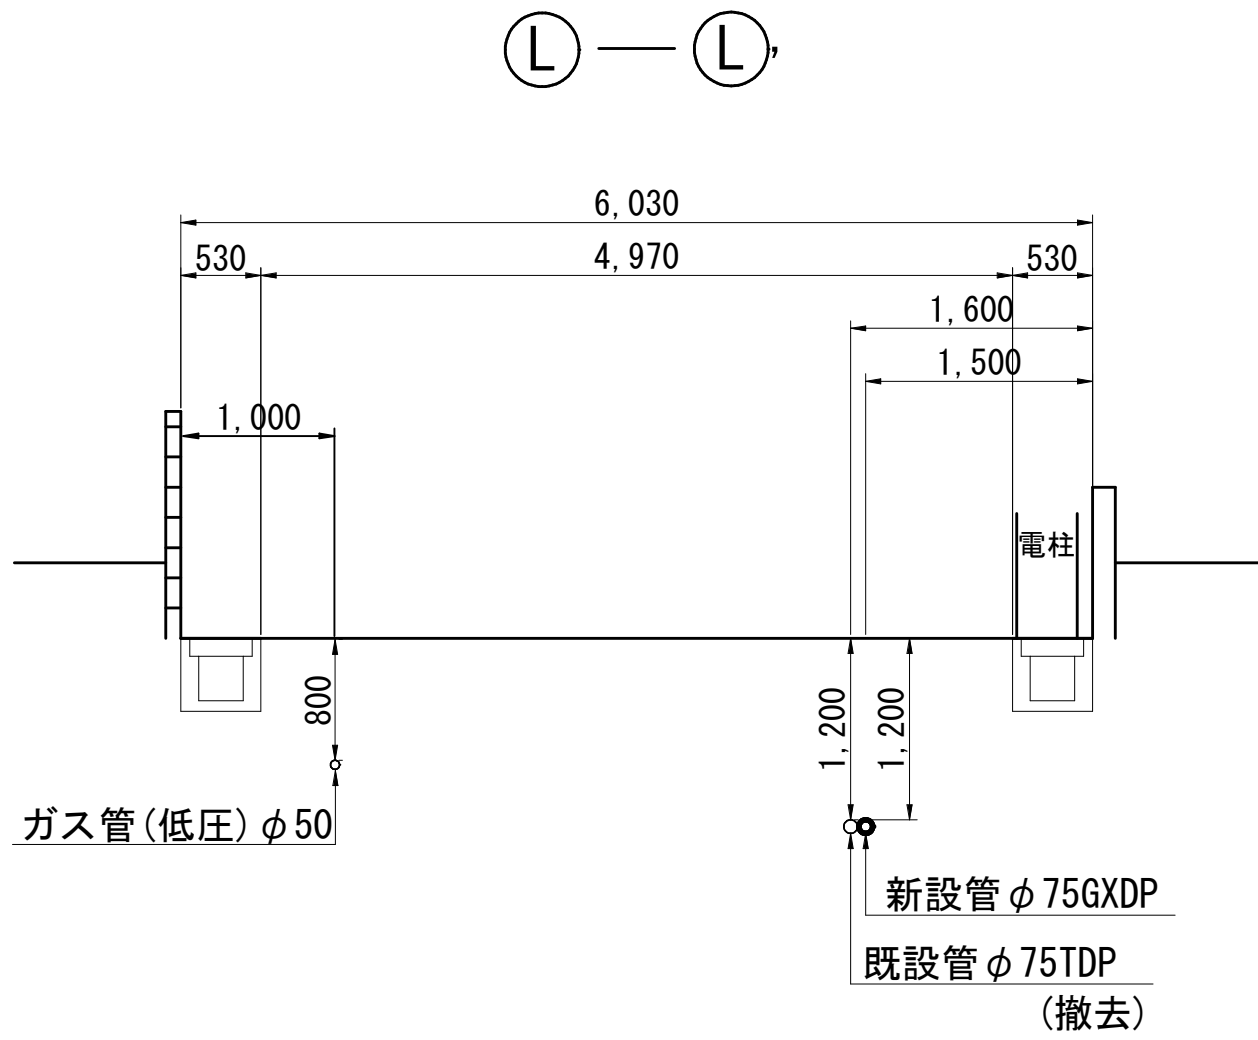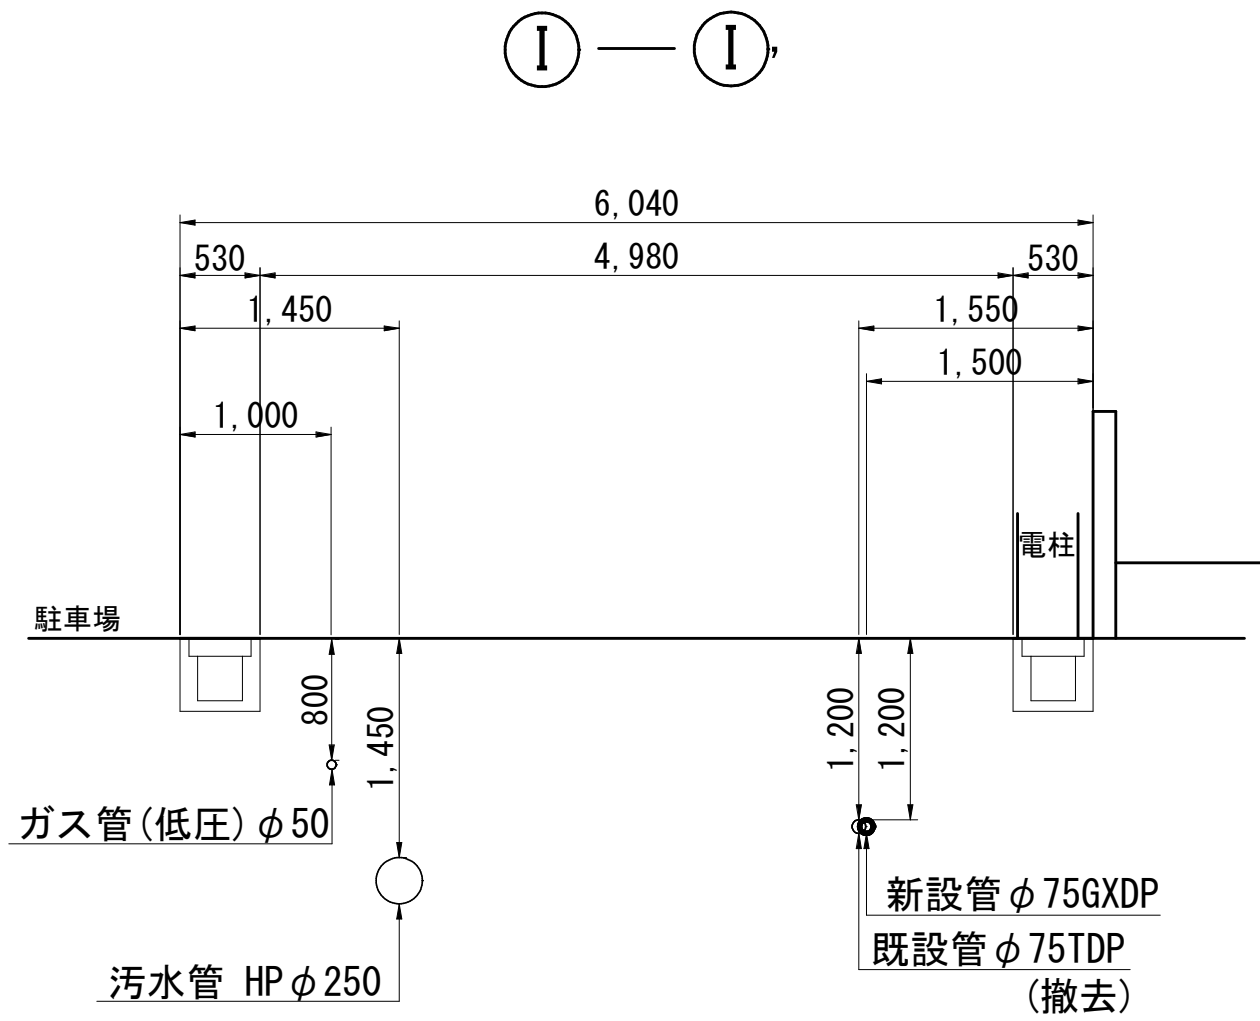

工 事 名 称	習志野市香澄 5 丁目 4 番地先 配水管整備工事				
圖 名	横断面図 (2/3)				
面 数	17 葉中 6		縮 尺	S=1:50	
完 成			工事番号	水船・9 第 9 号	
区 画 区 画	F-11, F-12, G-12		千葉県企業局		
整理番号			施 工 業 者		
所 長	次 長	課 長	設 計	製 図	
所 長	次 長	課 長	監 督	製 図	

横断面図(3/3) S=1:50

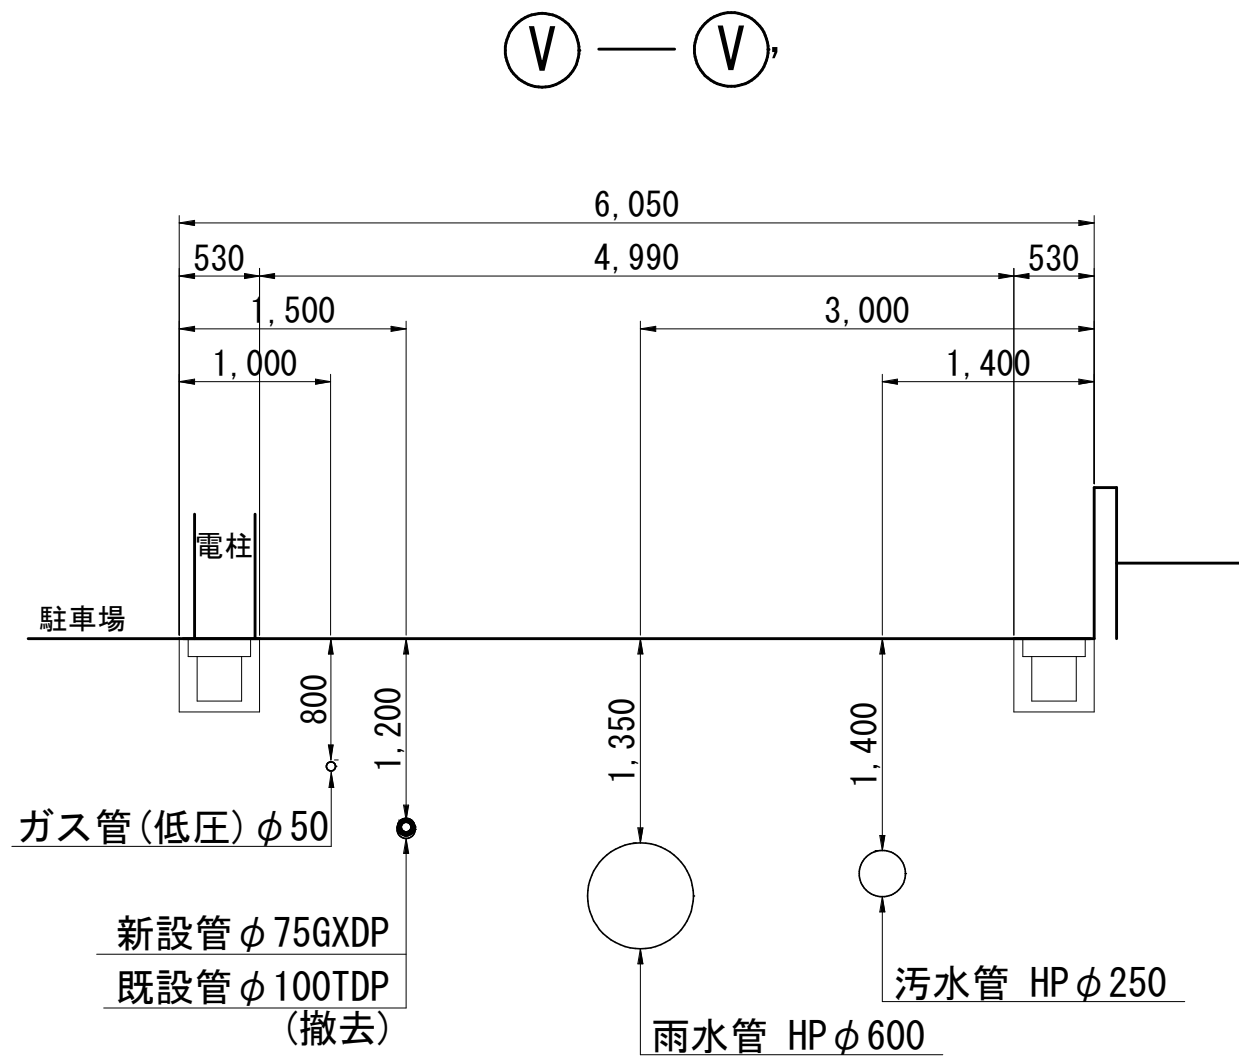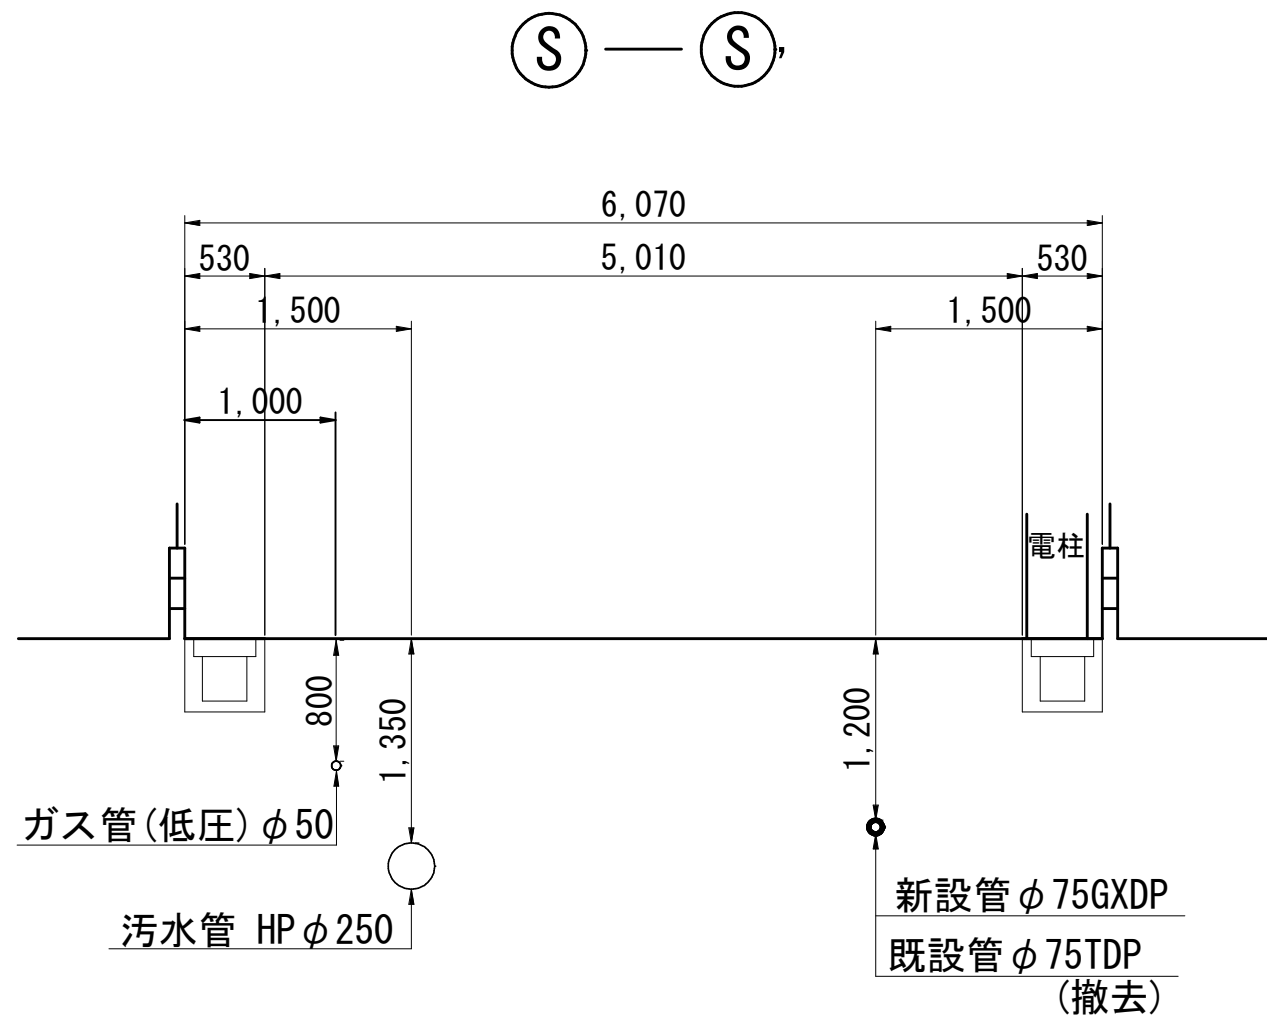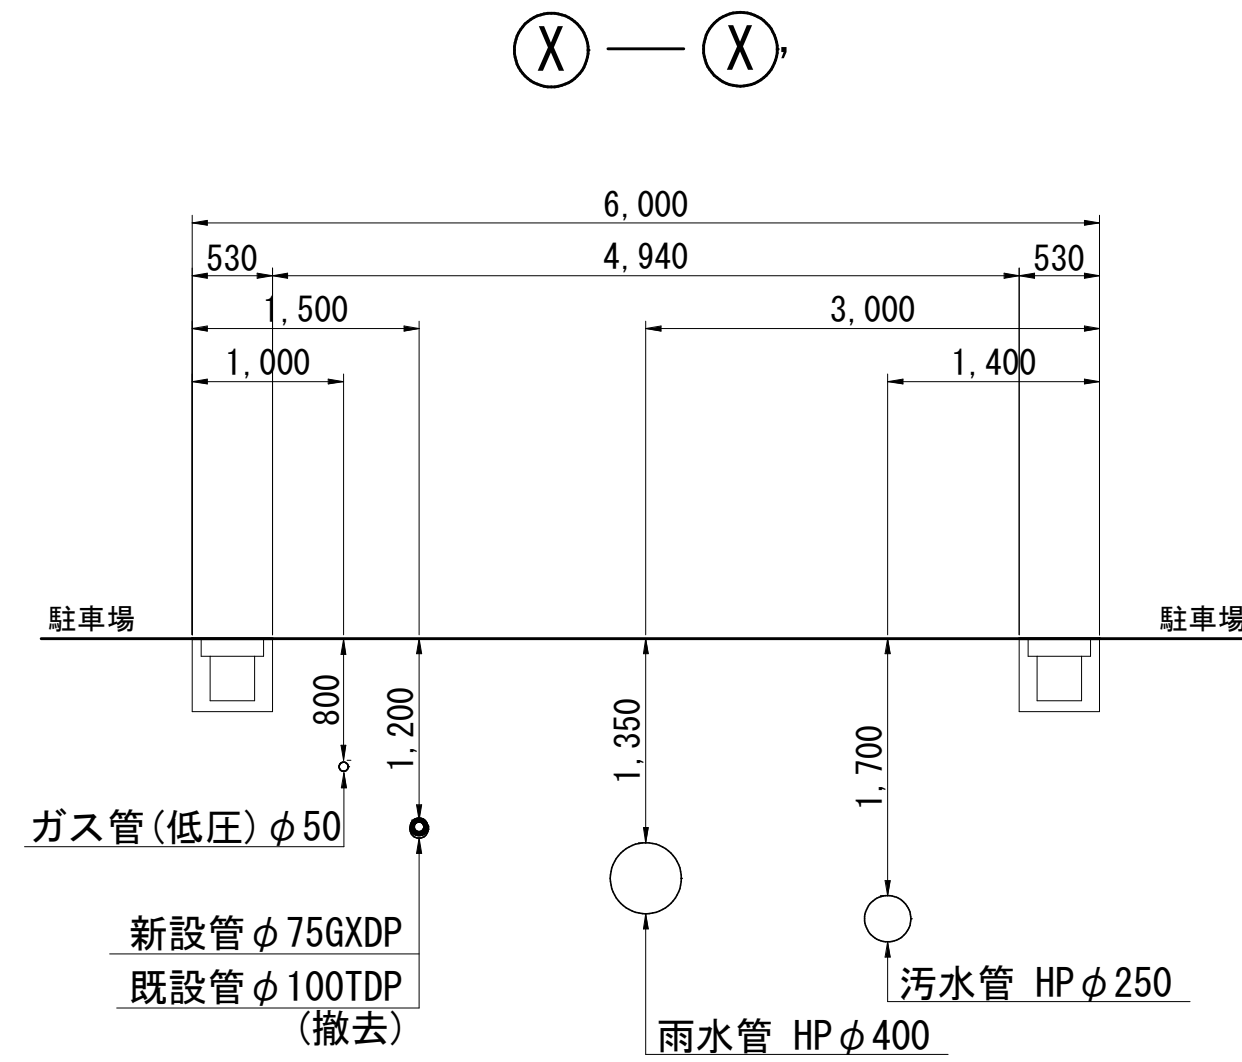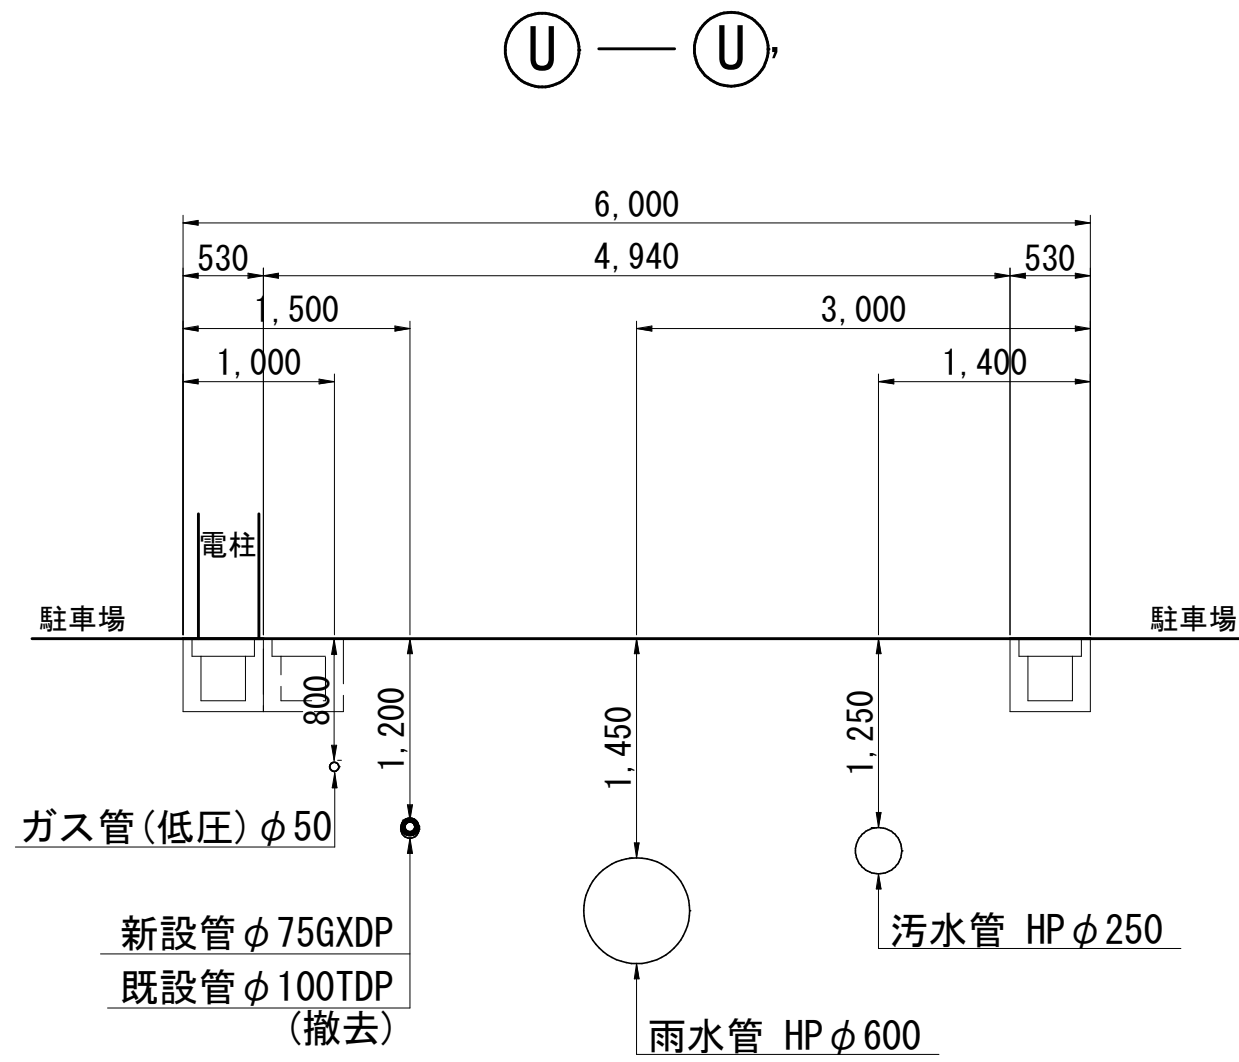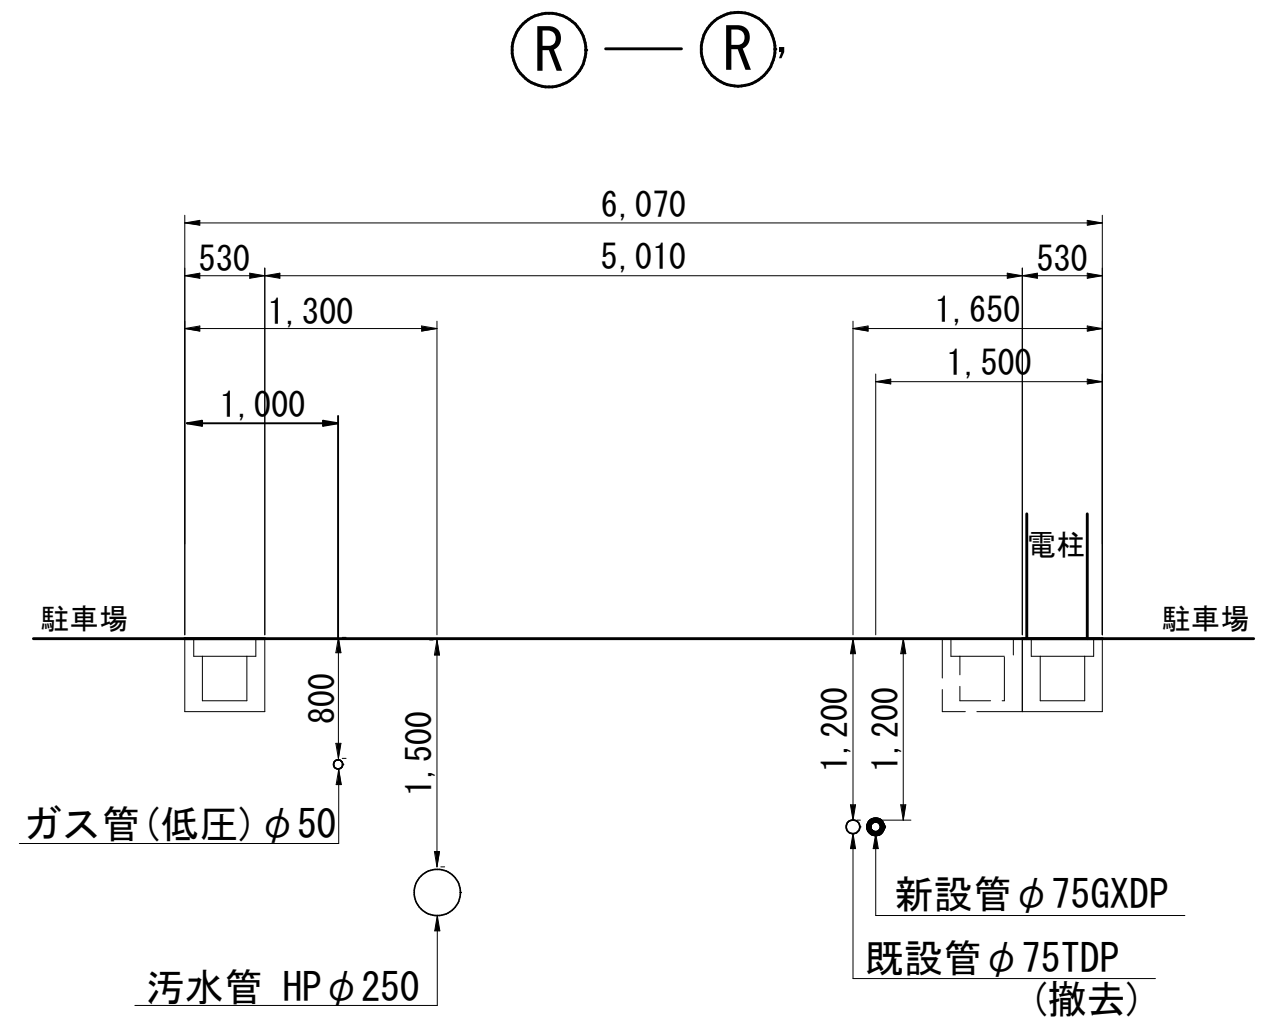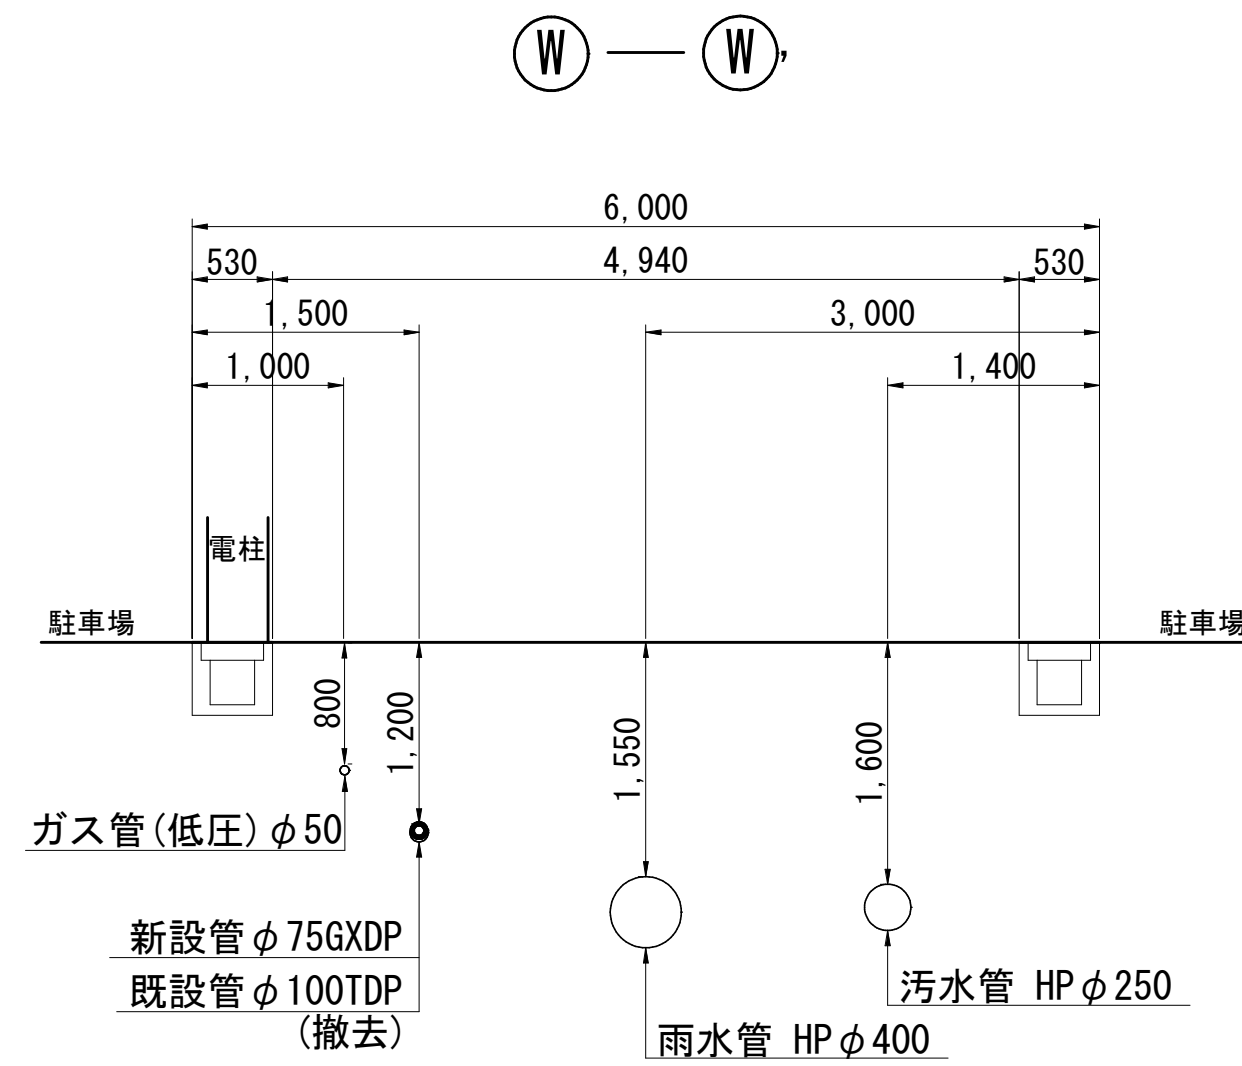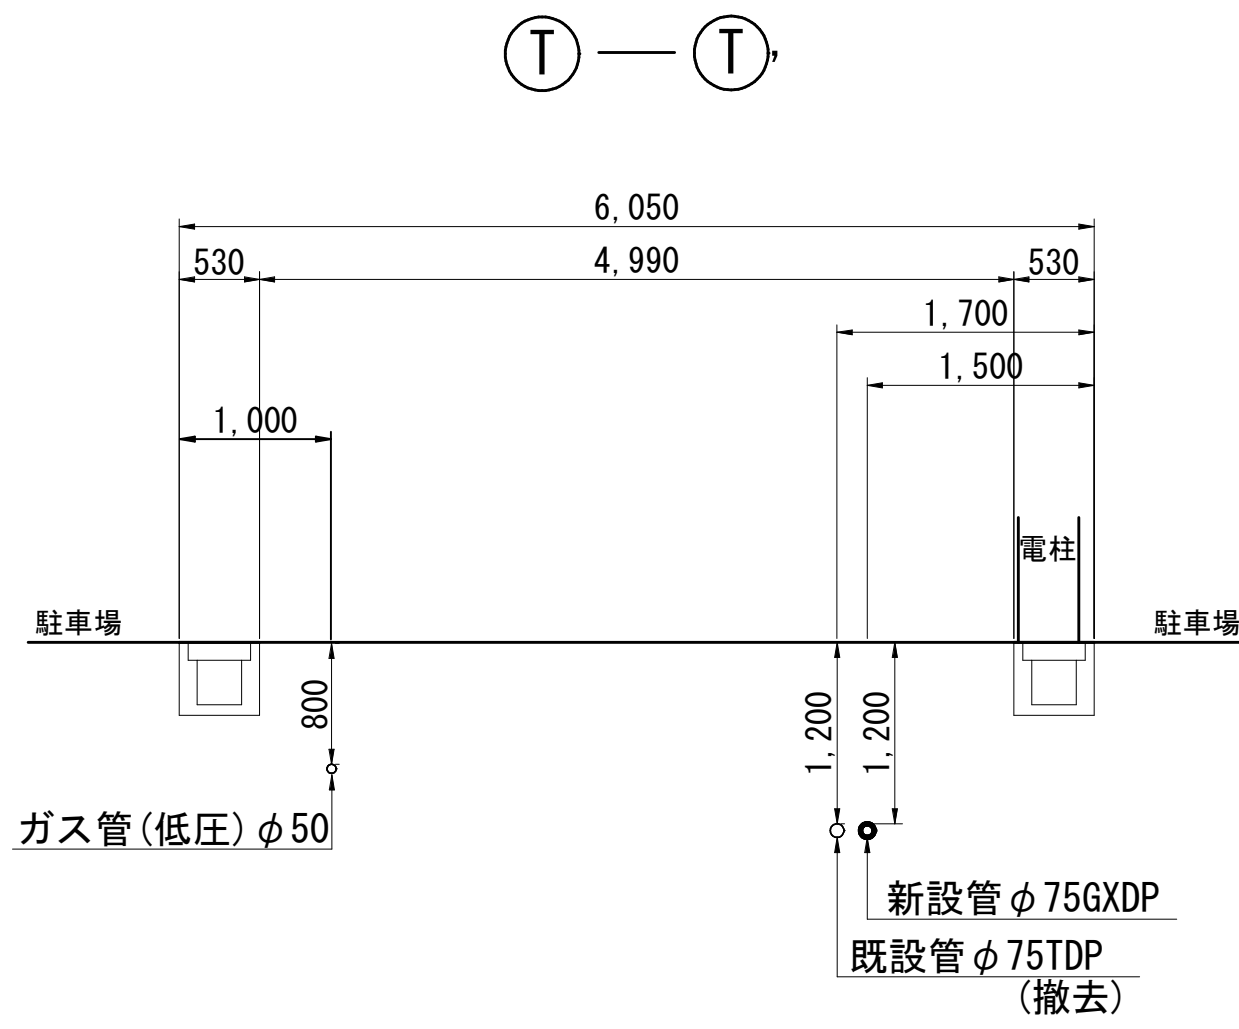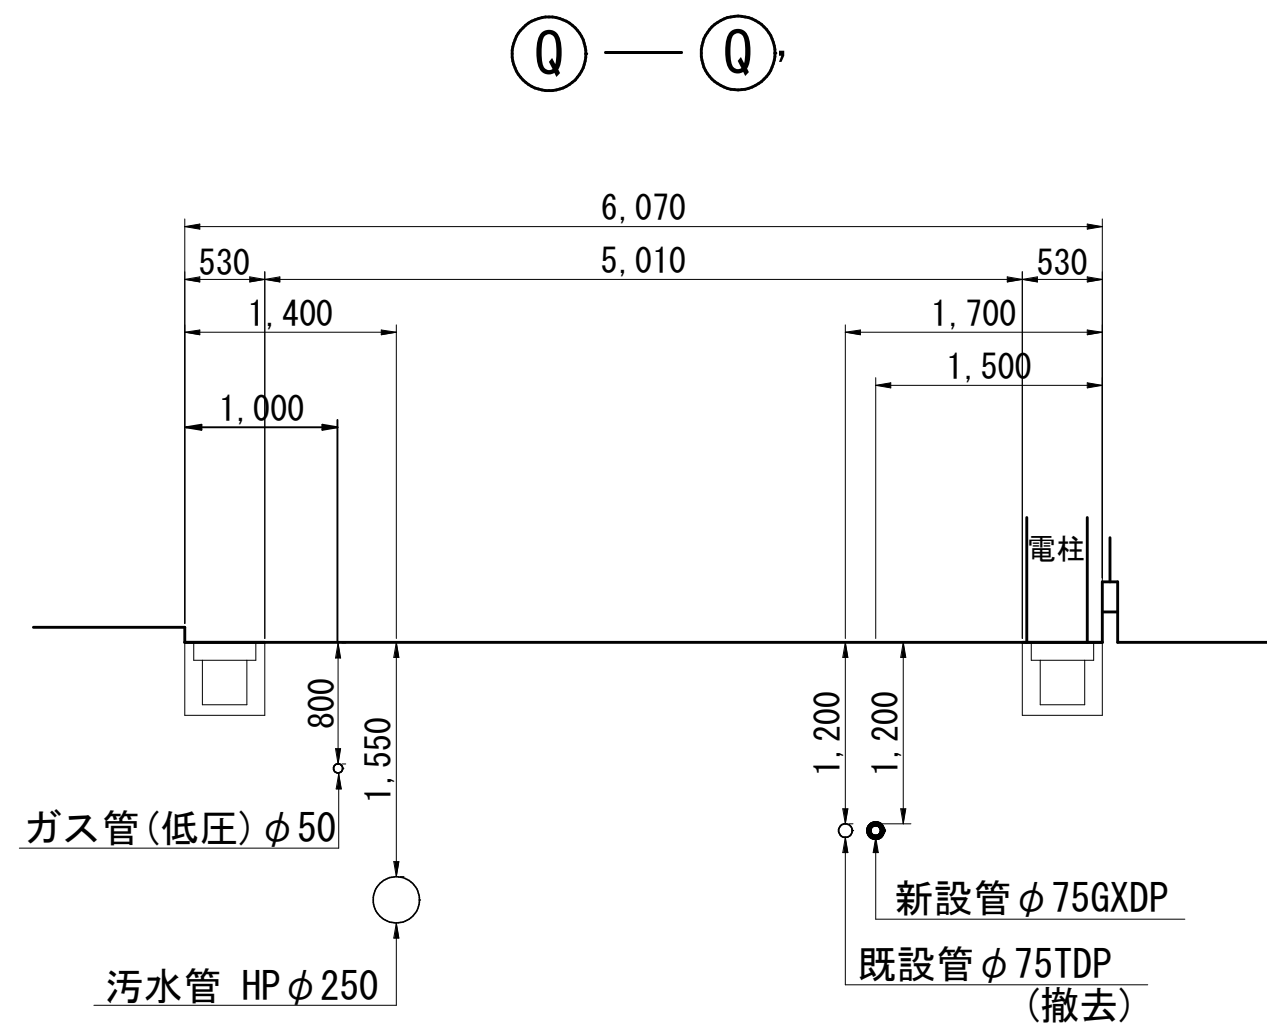


工 事 名	習志野市香澄5丁目4番地先 配水管整備工事				
図 面 名	横断面図(3/3)				
図 枚 数	17 葉中 7	縮 尺	S=1:50		
完 成	工事番号		水船8・9第9号		
区 画 号	F-11, F-12, G-12		千葉県企業局		
整理番号	施工業者				
所 長	次 長	課 長	設 計	製 図	
所 長	次 長	課 長	監 督	製 図	

路面復旧図 S=1:20


A 路面復旧

(習志野市道(埋立地)(一般道路)舗装)


布設時

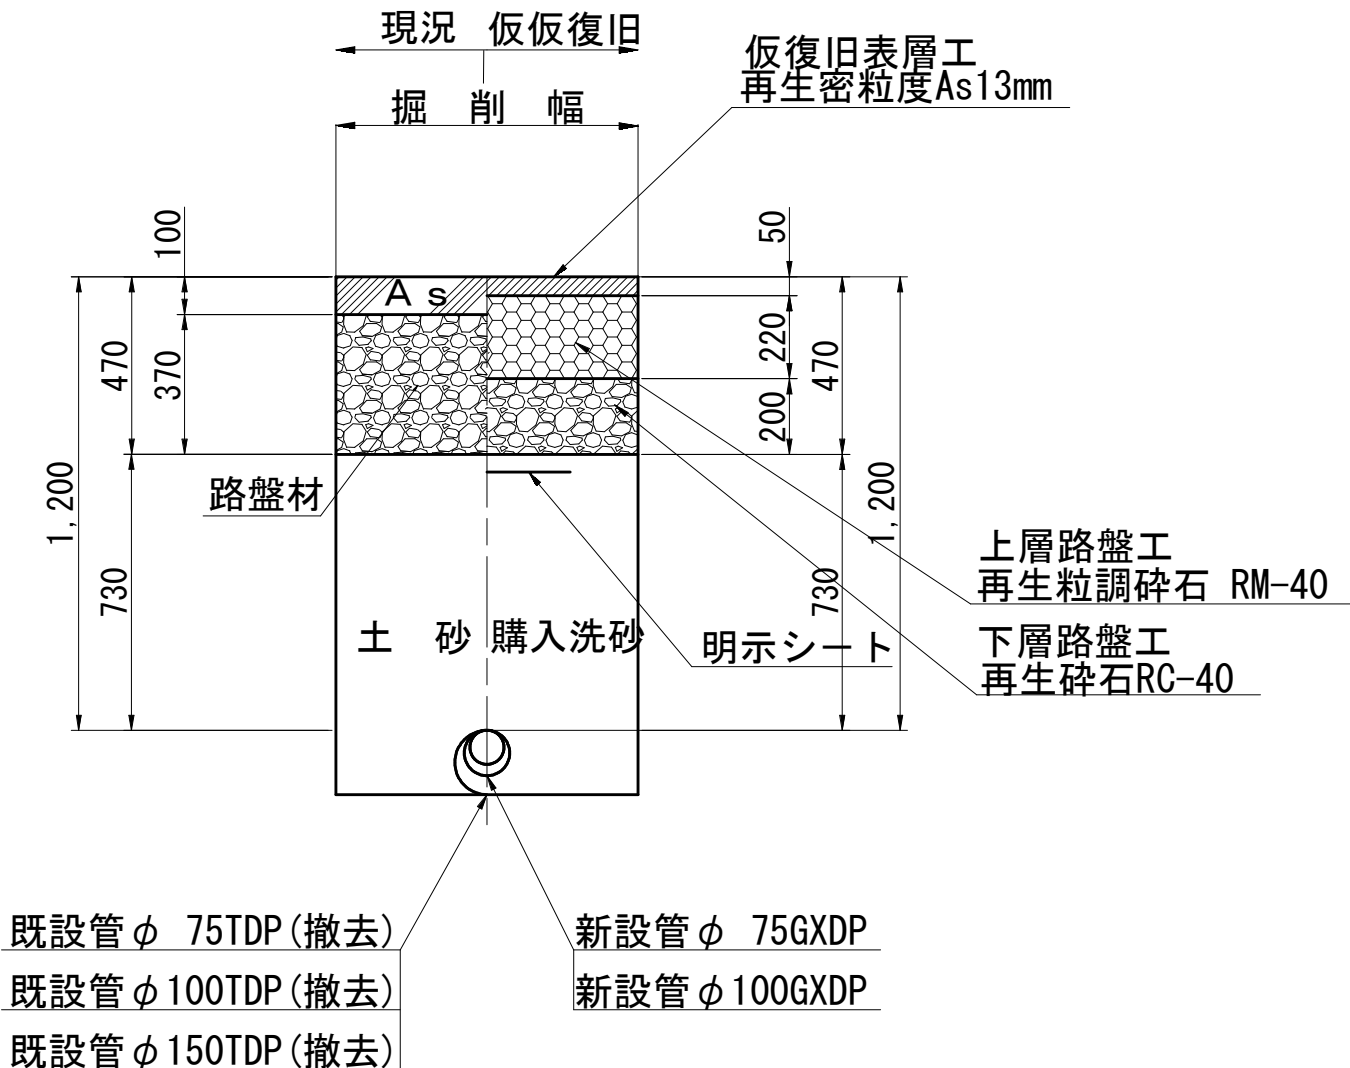

假復旧




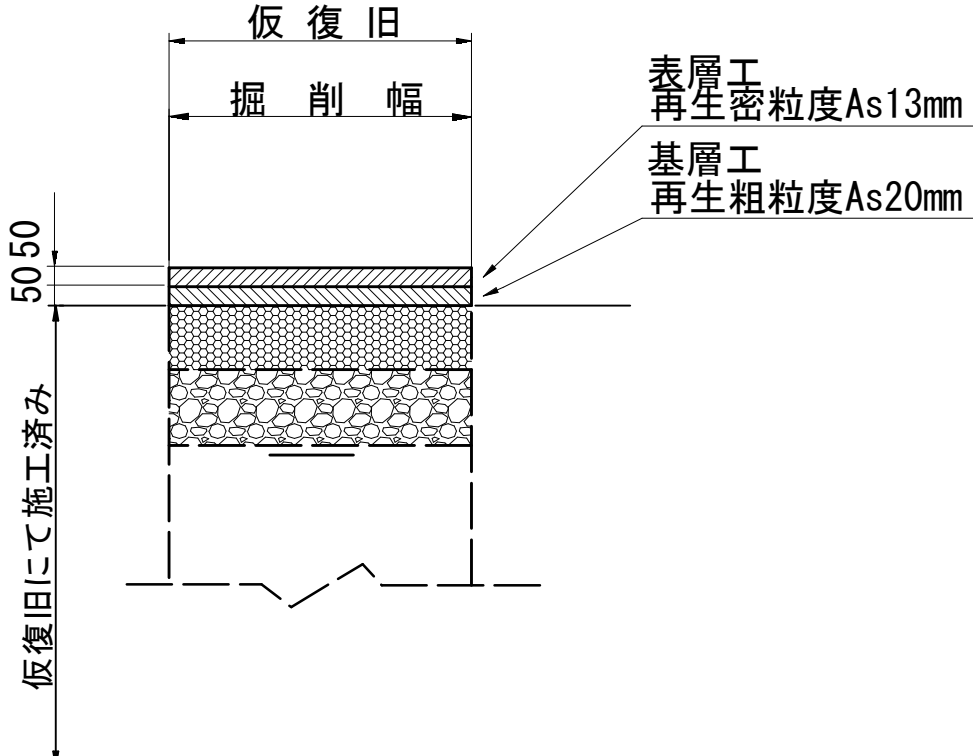


本復旧

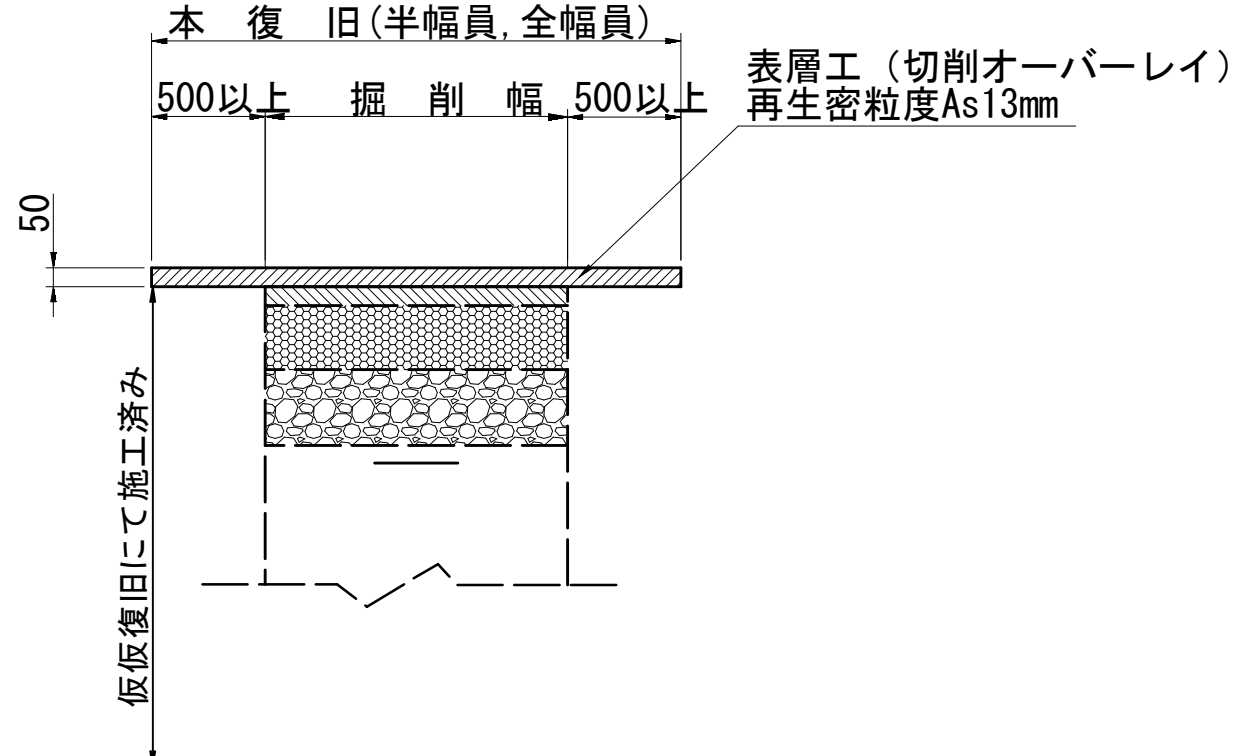

工 事 名 称	習志野市香澄5丁目4番地先 配水管整備工事				
図 名	路面復旧図				
図 面 数	17 葉中 8		縮 尺	S=1:20	
図 枚 数			工 事 番 号	水船 8・9 第 9 号	
完 成 区 記	F-11, F-12, G-12		千葉県企業局		
整理番号			施工業者		
所長	次長	課長	設計	製図	
所長	次長	課長	監督	製図	

配管参考図 (1/3) S=NONE

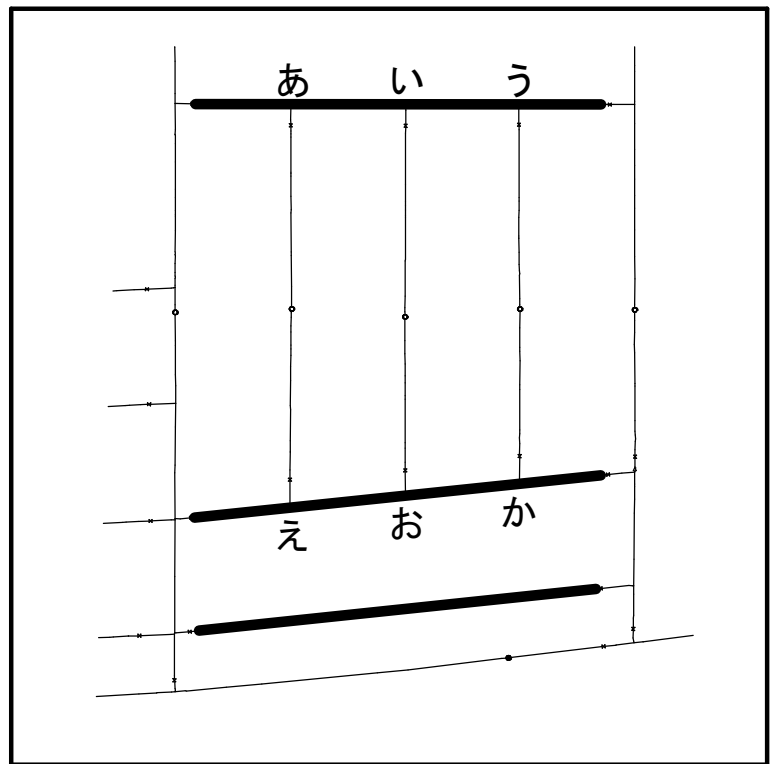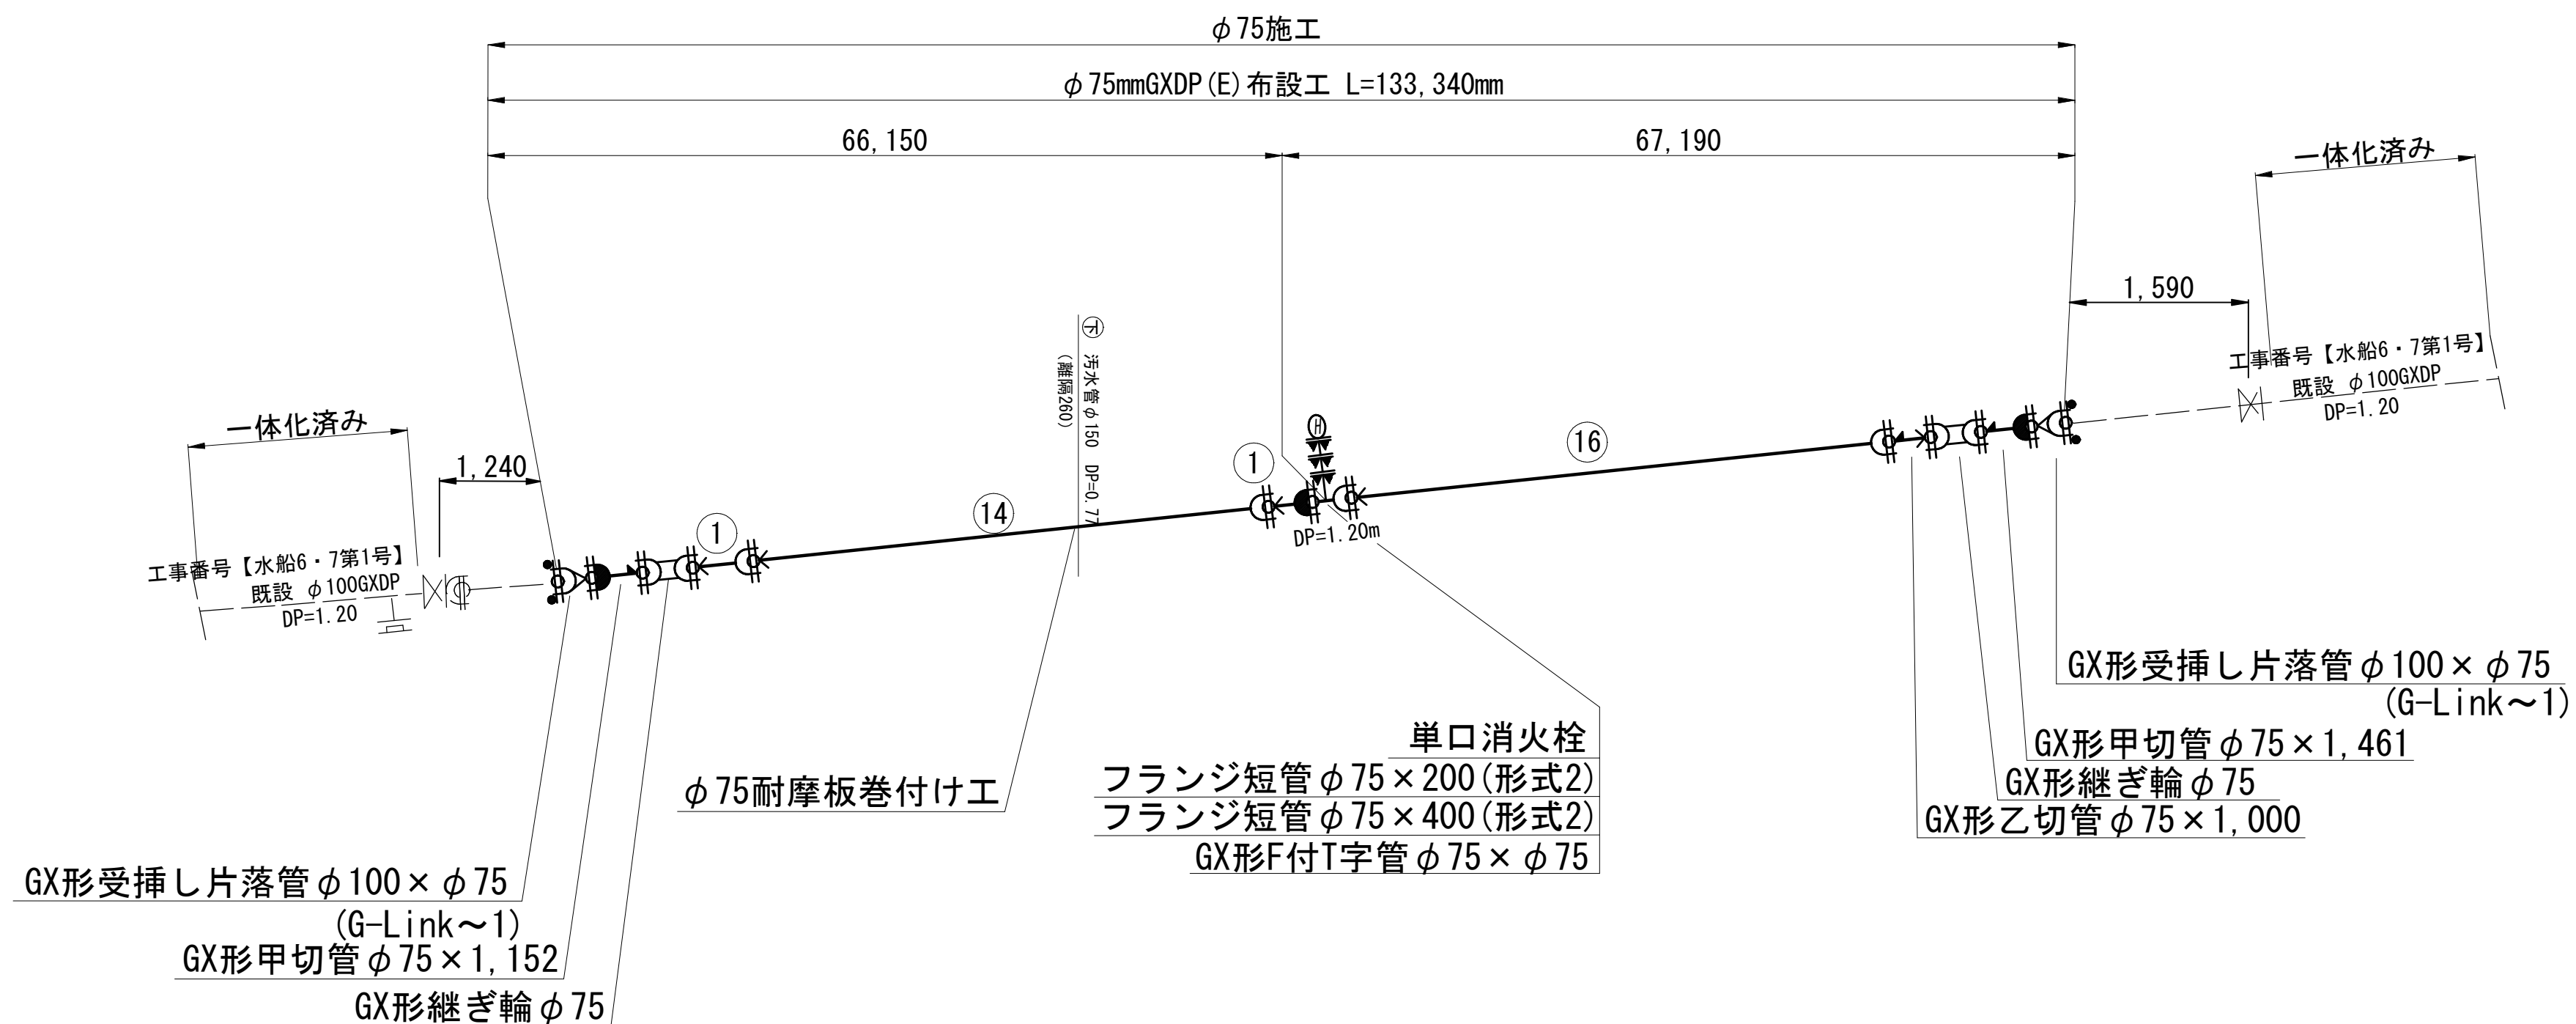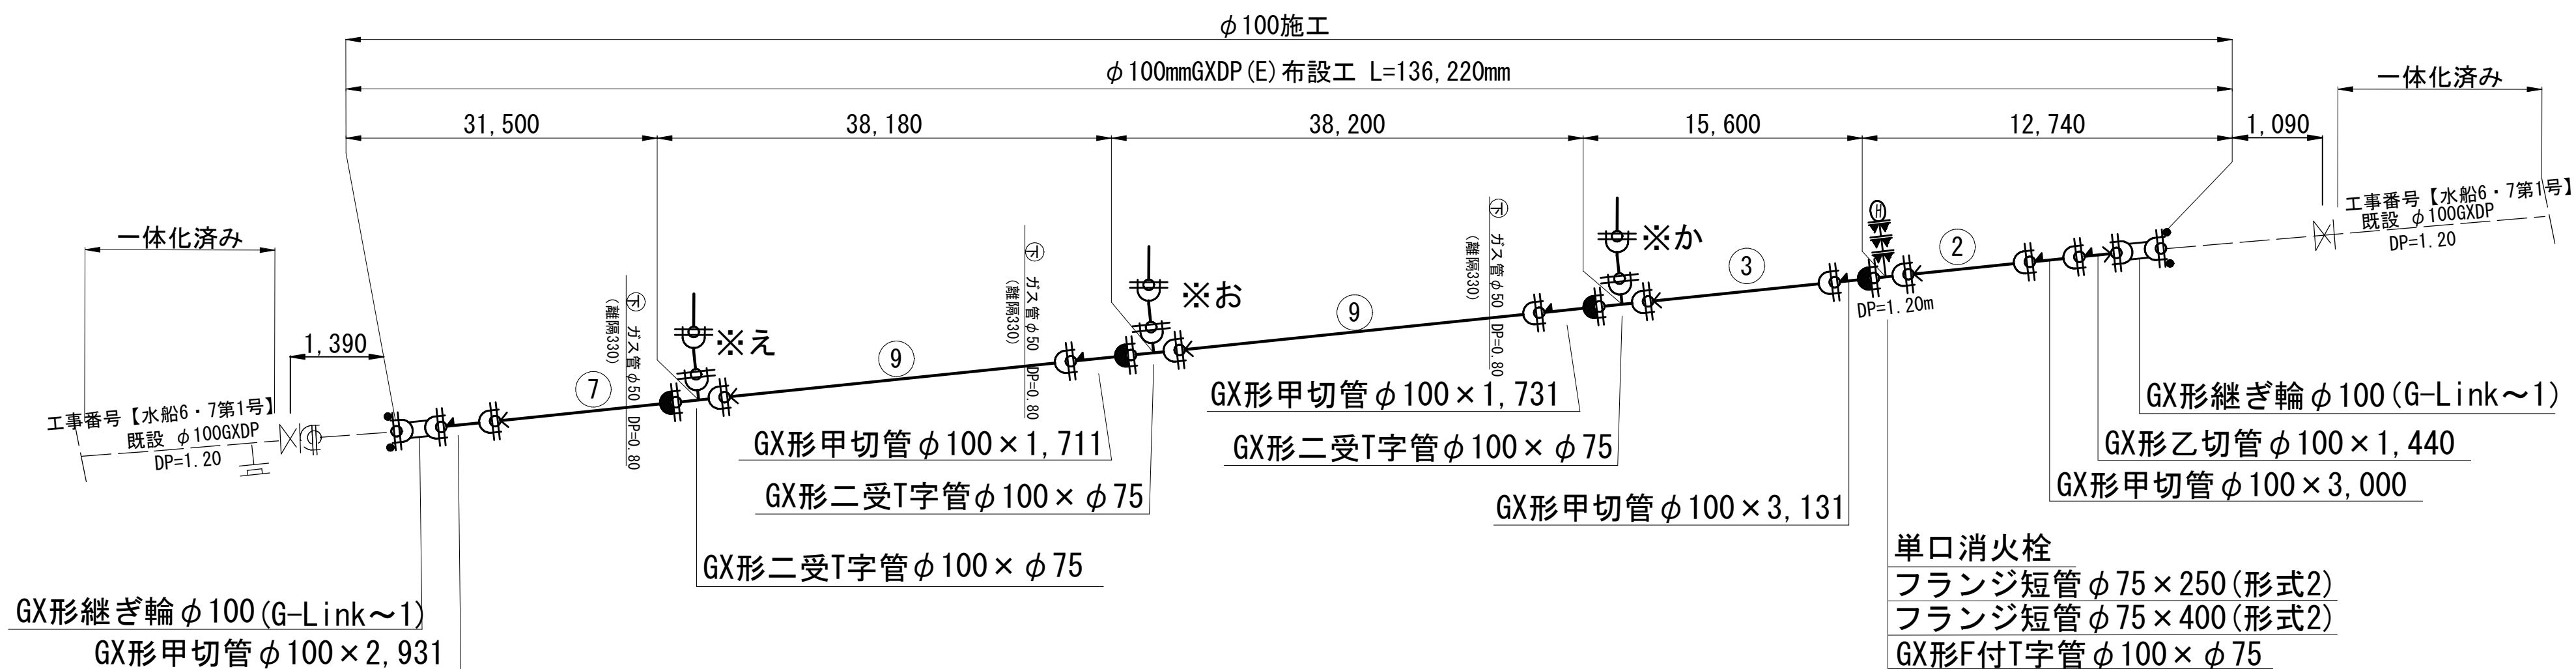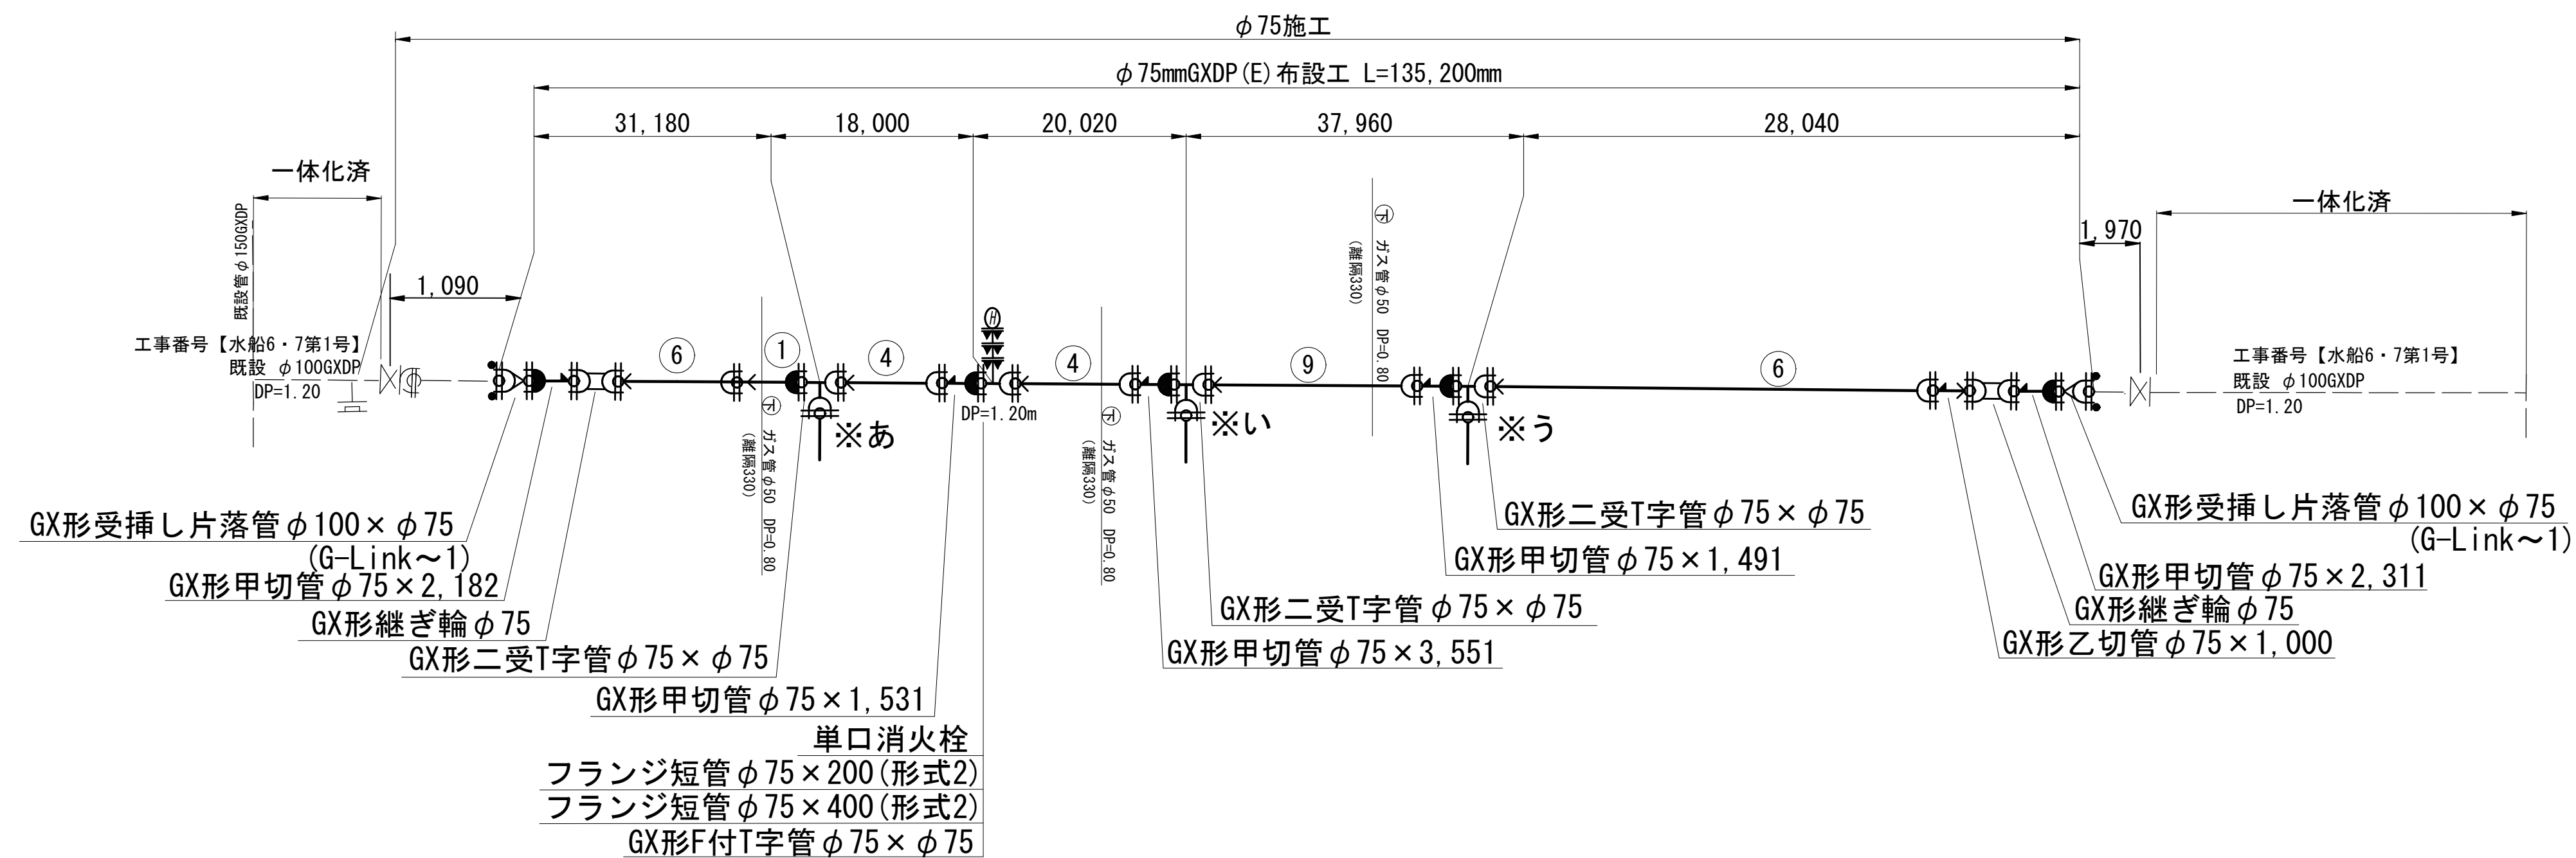

切管最小寸法（G X 形）挿口リング加工時

口径	最小寸法 (mm)	
	甲切管	乙切管
φ 75	700	770
φ 100	720	770


	凡	例
	GX形ダクタイル鋳鉄管	
	GX形挿し口加工済み	
	GX形切管挿し口加工	
	GX形切管溝切り加工	
	GX形ダクタイル鋳鉄管 (ライナ使用)	
	両受短管	
	離脱防止金具	
	特殊押輪	
	G-Link	
ライナ使用による 伸び代	$\phi 100, \phi 75$	29mm
縦ぞ輪挿し口間 の寸法	$\phi 100$	200mm
	$\phi 75$	190mm

GX形一体化長さ一覧表

曲 管	二 体 化 長 さ (m)		土 被 り (m)
	φ75	φ100	
22.5°以下	1.0		0.6以上
22.5°を超え 45°以下	1.0		0.6以上
45°を超え 90°以下	4.0	5.0	0.6以上
T字管部	1.0		0.6以上
栓・仕切弁	6.5	8.0	1.2
	5.5	7.0	1.4

工名	習志野市香澄5丁目4番地先 配水管整備工事				
図名	配管参考図(1/3)				
図枚	17 葉中 9		縮 尺	S=NONE	
完 成			工事番号	水船8・9第9号	
区 記	F-11, F-12, G-12		千葉県企業局		
整理番号			施工業者		
所長	次長	課長	設計	製図	
所長	次長	課長	監督	製図	

S=NONE

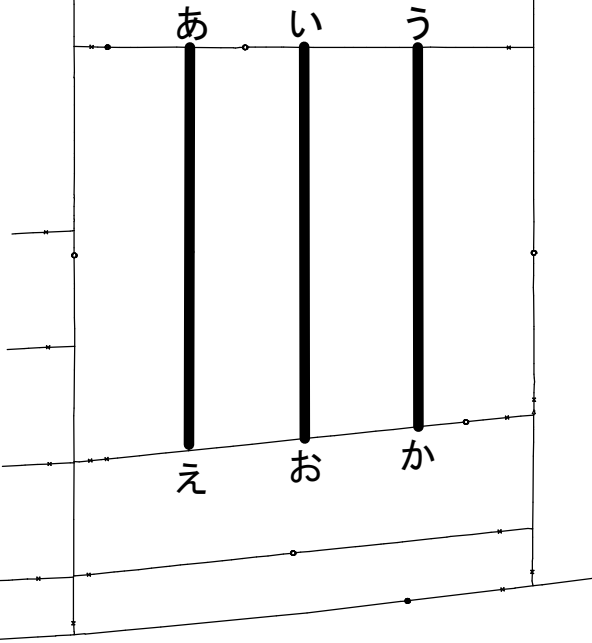

切管最小寸法（G×形）挿口リング加工時

口径	最小寸法 (mm)	
	甲切管	乙切管
φ 75	700	770
φ 100	720	770

	凡	例
	GX形ダクタイル鋳鉄管	
	GX形挿し口加工済み	
	GX形切管挿し口加工	
	GX形切管溝切り加工	
	GX形ダクタイル鋳鉄管 (ライナ使用)	
	両受短管	
	離脱防止金具	
	特殊押輪	
	G-Link	
ライナ使用による 伸び代	$\phi 100, \phi 75$	29mm
継ぎ挿し口間 の寸法	$\phi 100$	200mm
	$\phi 75$	190mm


GX形一体化長さ一覧表

曲 管	一体化長さ (m)		土被り (m)
	φ75	φ100	
22.5°以下	1.0		0.6以上
22.5°を超え 45°以下	1.0		0.6以上
45°を超え 90°以下	4.0	5.0	0.6以上
Ｔ字管部	1.0		0.6以上
栓・仕切弁	6.5	8.0	1.2
	5.5	7.0	1.4


工名	習志野市香澄5丁目4番地先 配水管整備工事				
図名	配管参考図 (2/3)				
図枚	17 葉中 10	縮尺	S=NONE		
完成	工事番号		水船8・9第9号		
区配	面 画号	千葉県企業局			
整理番号	F-11, F-12, G-12				
所長	次長	課長	設計		製図
所長	次長	課長	監督		製図

配管参考図(3/3) S=NONE



ア箇所詳細図

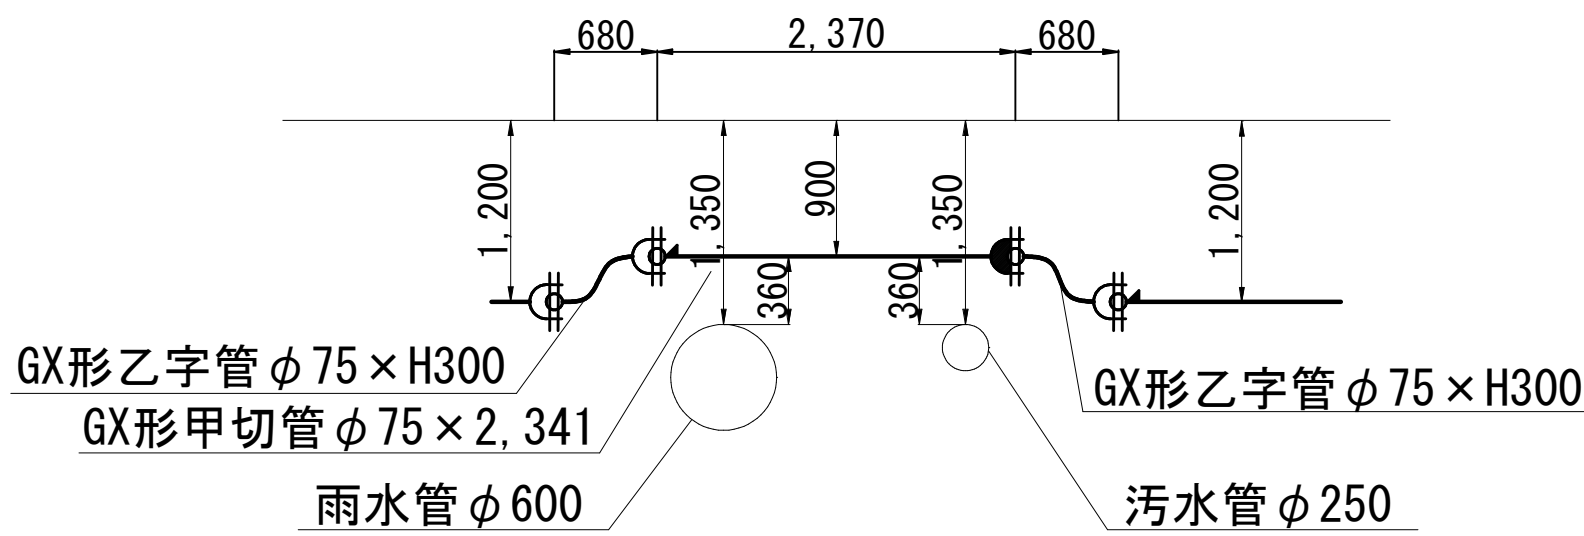

イ箇所詳細図

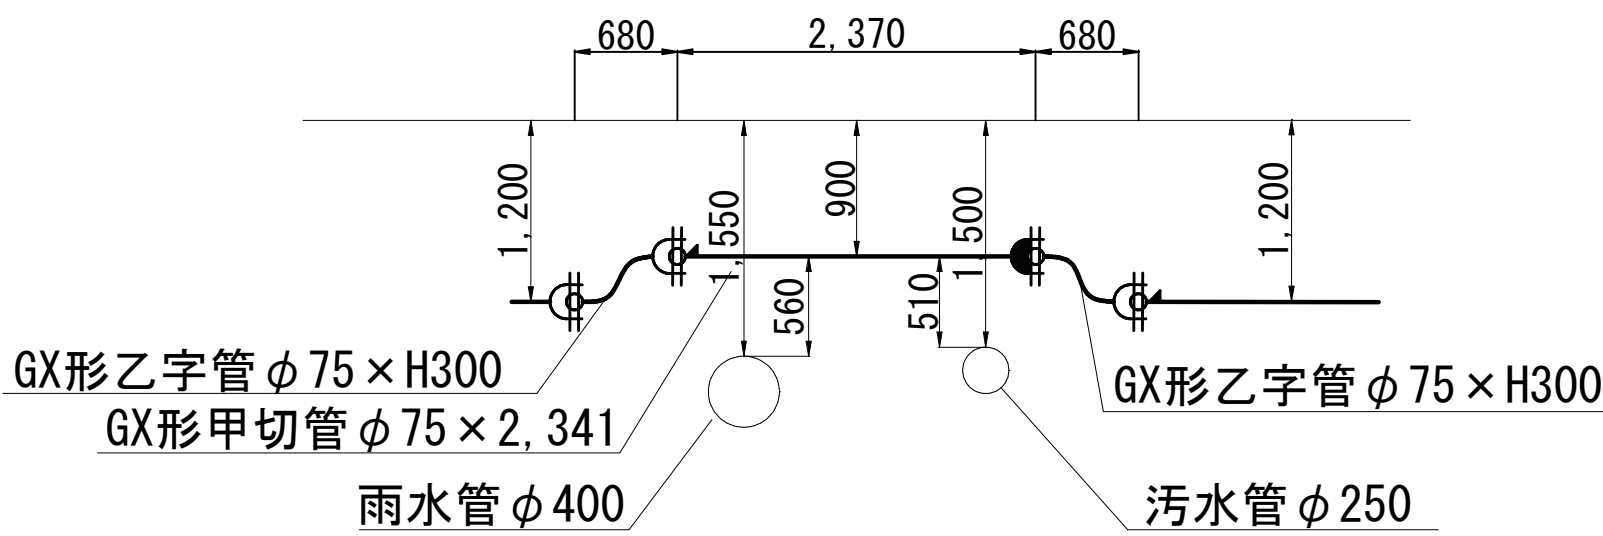


ウ箇所詳細図

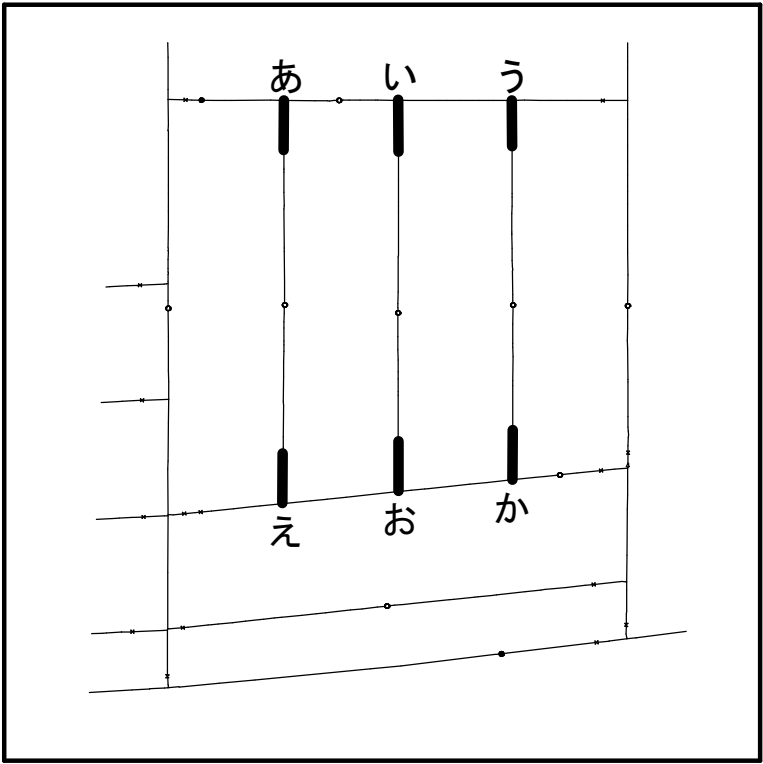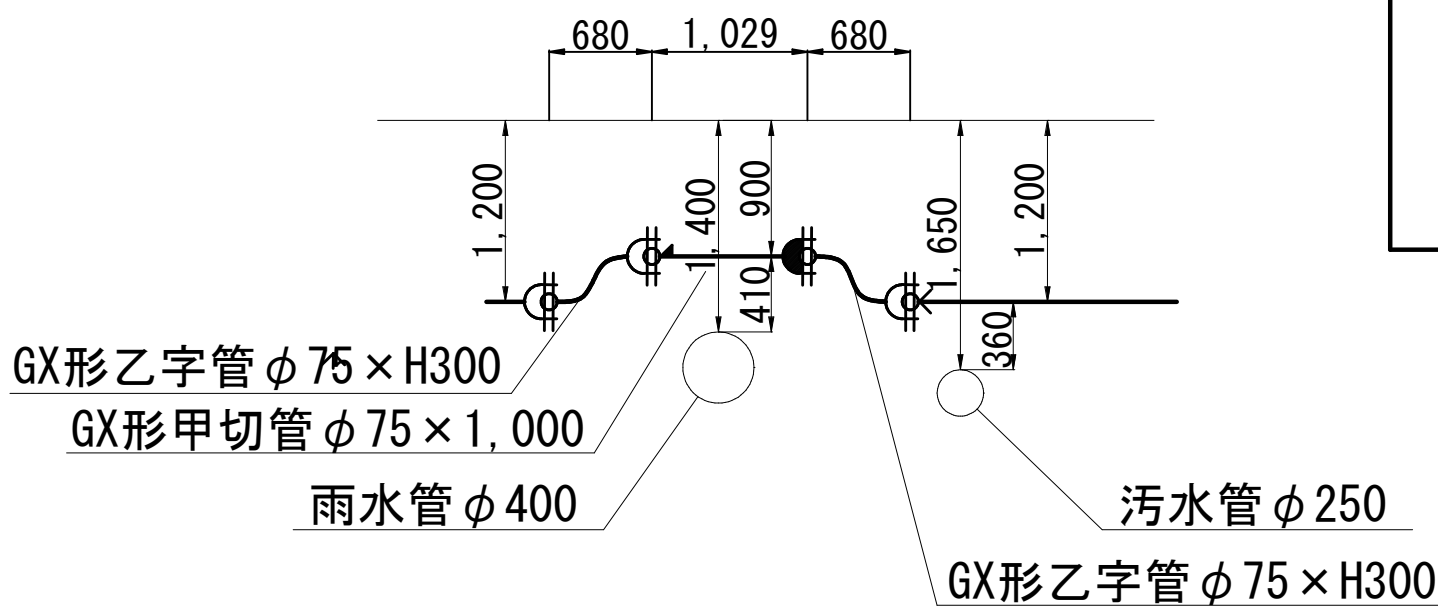


切管最小寸法（G×形）挿口リング加工時

口径	最小寸法 (mm)	
	甲切管	乙切管
φ 75	700	770
φ 100	720	770


エ箇所詳細図

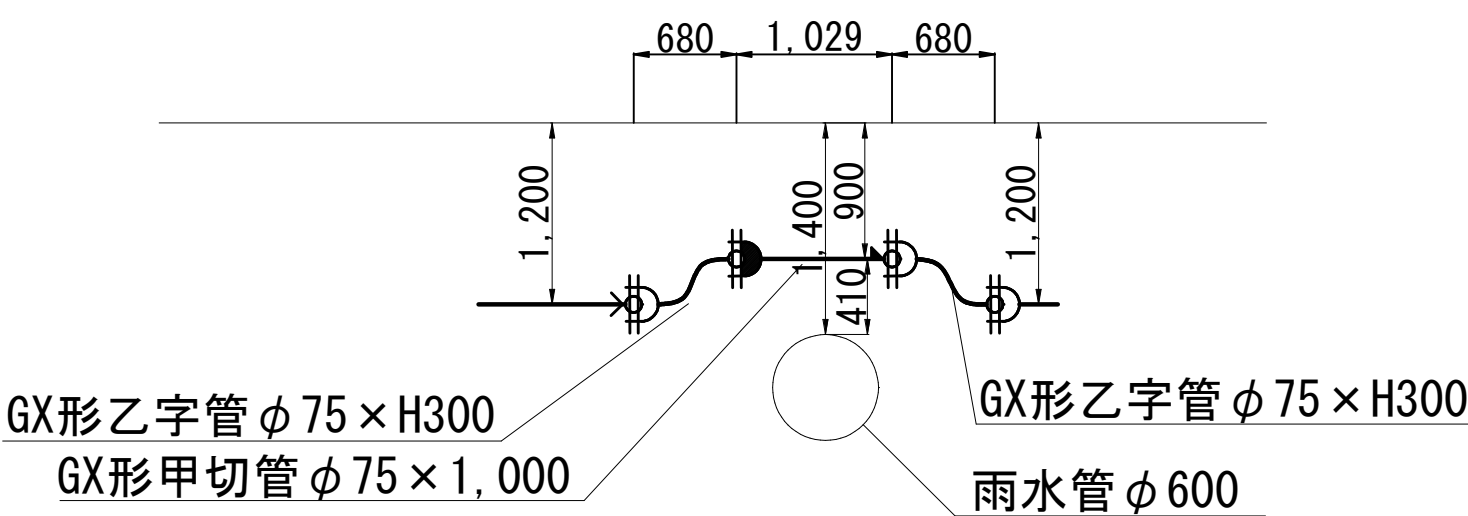

オ箇所詳細図

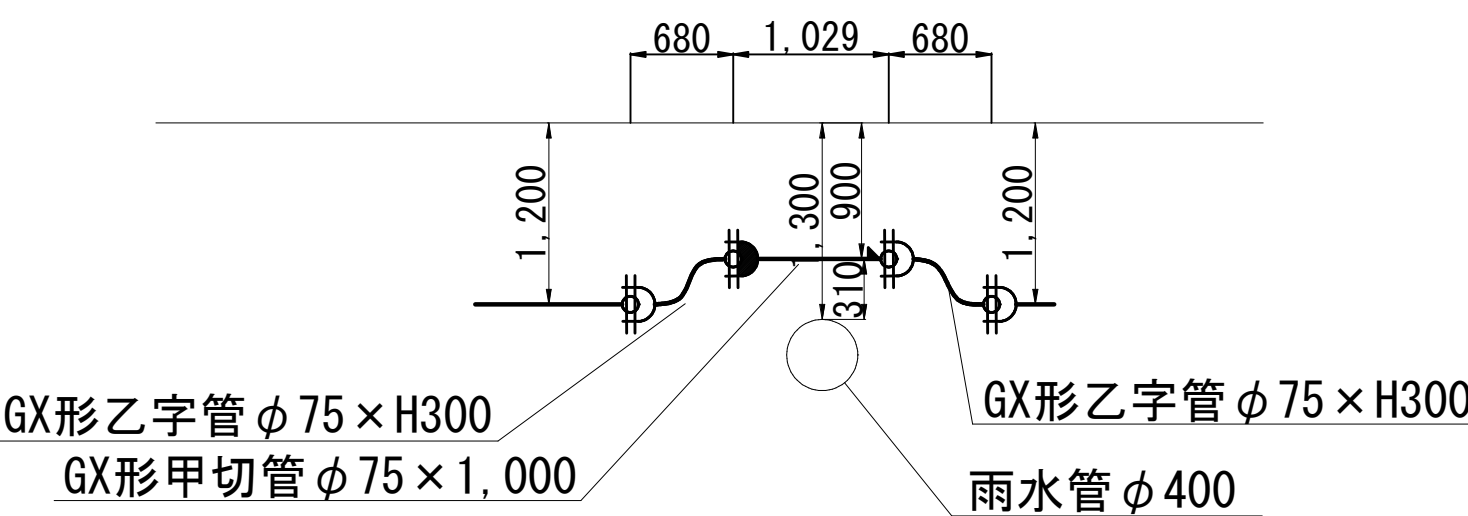

カ箇所詳細図

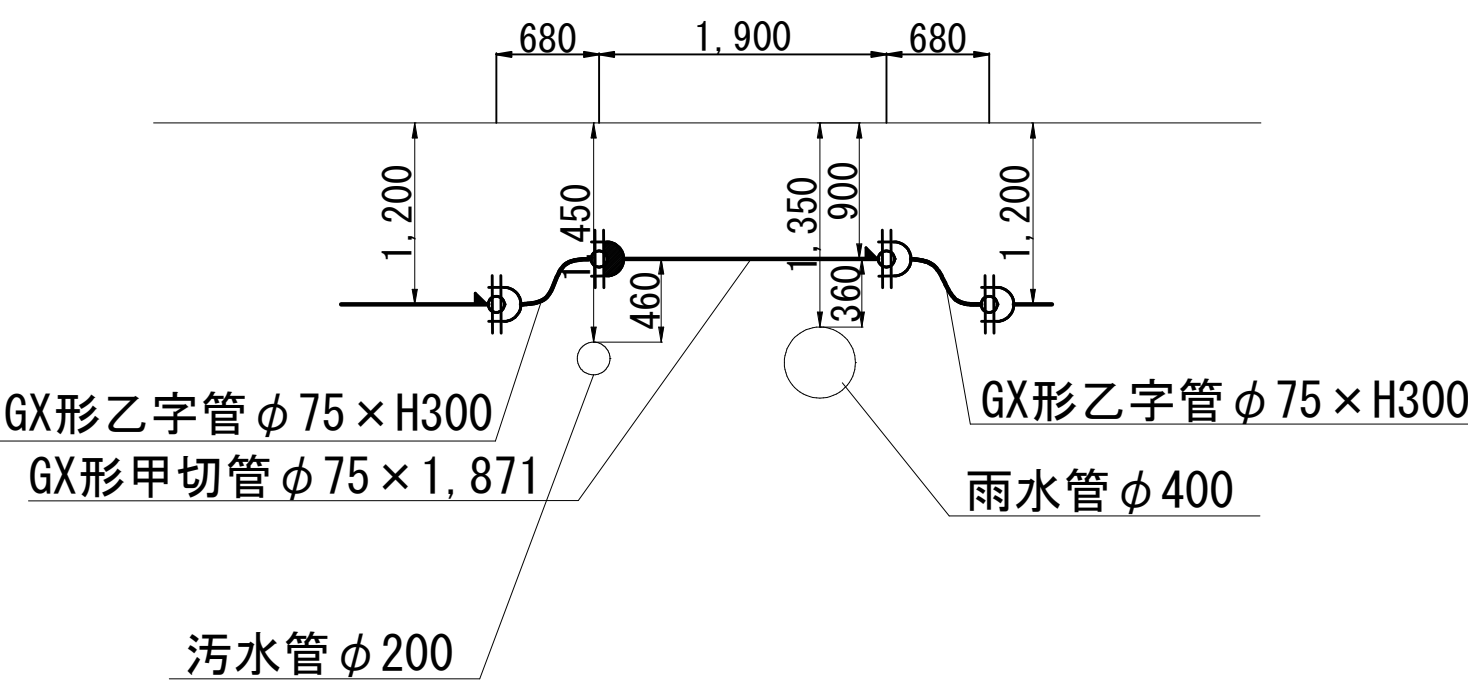


	凡	例
φ→	GX形ダクトイル鋳鉄管	
→	GX形挿し口加工済み	
φ→	GX形切管挿し口加工	
φ→	GX形切管溝切り加工	
φ→	GX形ダクトイル鋳鉄管（ライナ使用）	
φφ	両受短管	
→	離脱防止金具	
→	特殊押輪	
→	G-Link	
ライナ使用による 伸び代	φ100, φ75	29mm
縦ぎ輪挿し口間 の寸法	φ100	200mm
	φ75	190mm

GX形一体化長さ一覧表

曲 管	一体化長さ (m)		土被り (m)
	φ75	φ100	
2.2. 5° 以下	1.0		0.6以上
2.2. 5° を超え 4.5° 以下	1.0		0.6以上
4.5° を超え 9.0° 以下	4.0	5.0	0.6以上
T字管部	1.0		0.6以上
栓・仕切弁	6.5	8.0	1.2
	5.5	7.0	1.4

工 事 名 称	習志野市香澄5丁目4番地先 配水管整備工事			
図 名 称	配管参考図(3/3)			
図 枚 数	17 葉中 11	縮 尺	S=NONE	
完 成	工事番号		水船8・9第9号	
区 画 記 号	F-11, F-12, G-12		千葉県企業局	
整理番号			施 工 業 者	
所 長	次 長	課 長	設 計	製 図
所 長	次 長	課 長	監 督	製 図

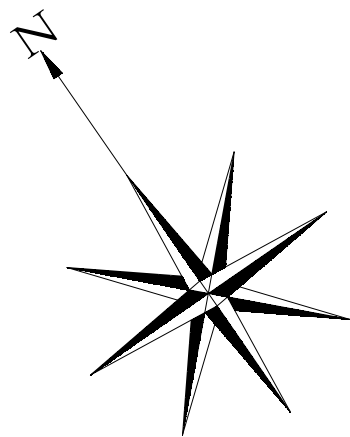


付帯工平面図 S=1:500



付帯工構造図

U 型 側 溝 S=1:10

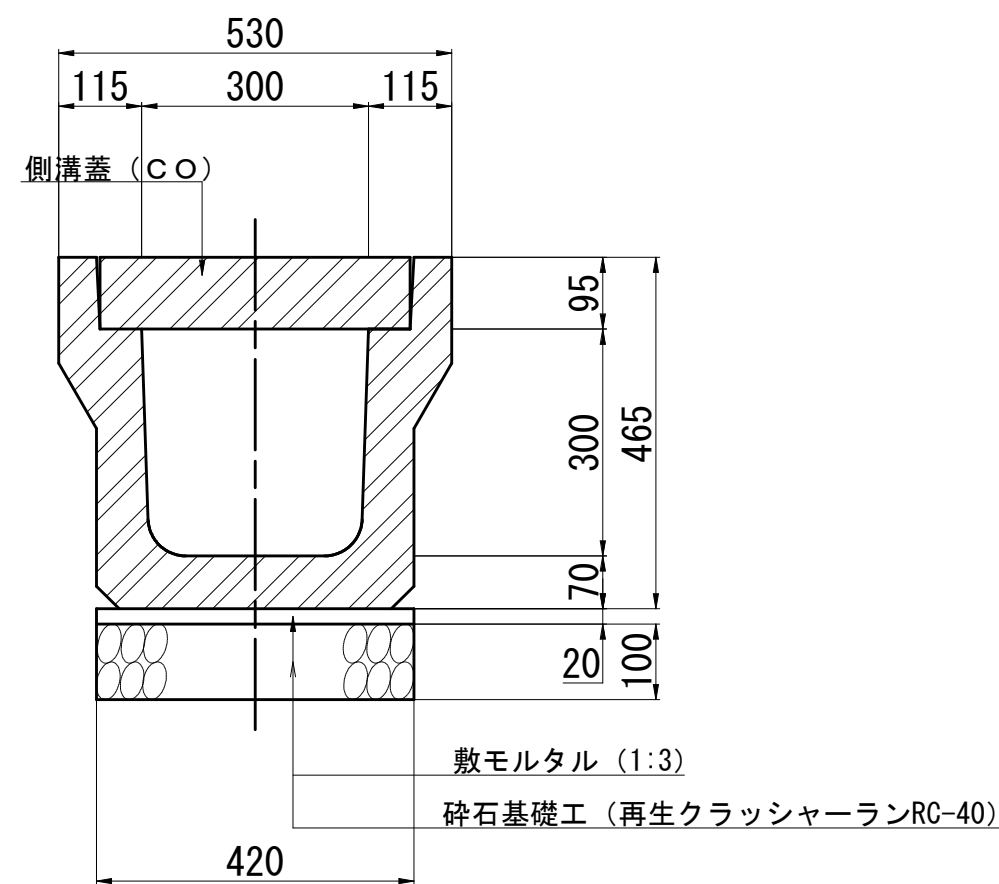

長尺U型側溝材料表

(1 0 m 当 り)				
名 称	規 格 ・ 寸 法	単 位	数 量	摘 要
長尺U型側溝	300×300×600	本	16.4	発生材再利用 参考重量 120kg
敷モルタル	1 : 3	m ³	0.08	
砕石基礎工	再生クラッシャーランRC-40	m ²	4.2	
コンクリート蓋	2 種 412×500×95	枚	19.8	発生材再利用 参考重量 46kg


付帯工集計表

施 工	工 種	規格・寸法	数量	摘 要
φ75施工	U型側溝撤去・復旧工	300×300	1.20m	



工 事 名	習志野市香澄5丁目4番地先 配水管整備工事			
図 名	付帯工平面図・付帯工構造図			
図 面 数	17 葉 中 12	縮 尺	図 示	
完 成	工事番号		水船8・9第9号	
区 画 記 号	F-11, F-12, G-12		千葉県企業局	
整理番号			施工業者	
所 長	次 長	課 長	設 計	製 図
所 長	次 長	課 長	監 督	製 図

給水切替平面図 S=1:500

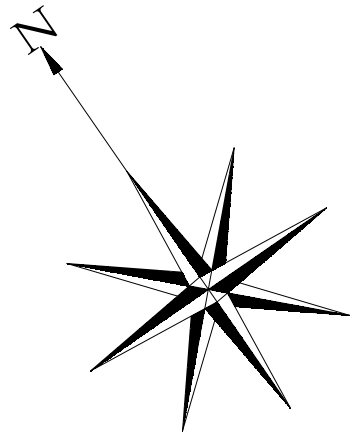

工 事 名 称	習志野市香澄5丁目4番地先 配水管整備工事				
図 名	給水切替平面図				
図 面 数	17 葉 中 13		縮 尺	S=1:500	
完 成			工事番号	水船8・9第9号	
区 画 号	F-11、F-12、G-12		千葉県企業局		
整理番号			施工業者		
所 長	次 長		課 長	設 計	製 図
所 長	次 長		課 長	監 督	製 図

給水切替一覽表(1/4)

[illegible]

工 名	事 称	習志野市香澄5丁目4番地先 配水管整備工事			
図 名	図 面	給水切替一覽表(1/4)			
図 枚	面 数	17 葉中 14	縮 尺	—	
完 成	区 区記	工事番号	水船8・9第9号		
画 号	F-11, F-12, G-12		千葉県企業局		
整理番号			施工業者		
所長	次長	課長	設計	製図	
所長	次長	課長	監督	製図	

給水切替一覽表(2/4)


[illegible]

工名	習志野市香澄5丁目4番地先配水管整備工事				
図名	給水切替一覽表(2/4)				
図枚数	17 葉中 15	縮 尺	—		
完 成	工事番号		水船・9 第9号		
区 画	画号	千葉県企業局			
整理番号	F-11, F-12, G-12				
所長	次長	課長	設計	製図	
所長	次長	課長	監督	製図	

給水切替一覽表(3/4)

[illegible]

宅地内復旧参考図 S=1:20

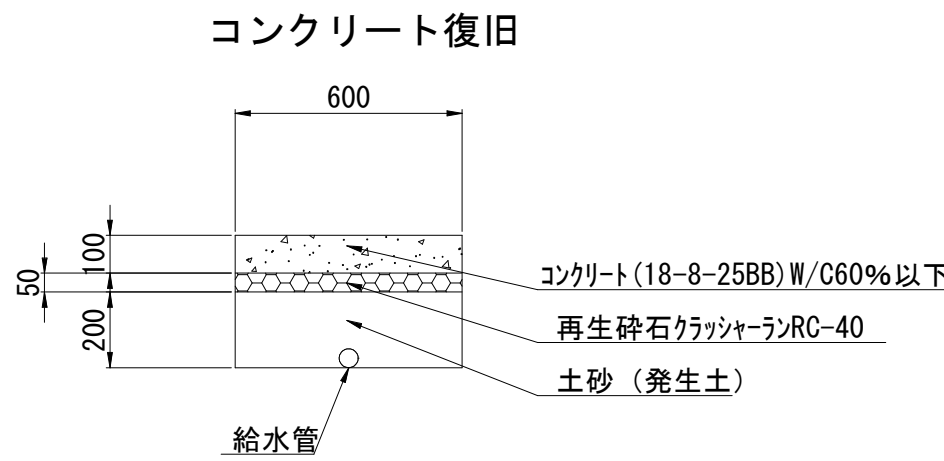

分岐材料集計

品 名	口 径	個 数
サドル付分水栓	$\phi 75 \times \phi 25$	95 個
割T字管 (SF型)	$\phi 75 \times \phi 50$	3 個
		個
		個
		個

宅内状況記入記号				φ 75施工	
土	土砂復旧				
As	アスファルト (DWI871000)				
タ	タイル (DWI872000)				
	1	床タイル張工	1	100角平	目地幅8mm
			2	152角平	目地幅10mm
			3	300mm角	
平	平板舗装		300mm角		
Co	コンクリート (DWI873000)			1	
ILB	インターロッキング				

工 名	事 称	習志野市香澄5丁目4番地先 配水管整備工事					
園 名	園 称	給水切替一覽表(3/4)					
園 校	面 数	17 葉 中 16		縮 尺	—		
完 成	区 画	F-11, F-12, G-12		工事番号	水船8・9第9号		
区 記	面 号	千葉県企業局					
整理番号				施工業者			
所長	次長	課長	設計	製図			
所長	次長	課長	監督	製図			

給水切替一覽表(4/4)

[illegible]

品 名	口 径	個 数
サドル付分水栓	φ100×φ25	16 個
		個
		個
		個
		個
		個

工 事 名	習志野市香澄5丁目4番地先 配水管整備工事				
図 名	給水切替一覧表 (4/4)				
図 尺	17 葉中 17		縮 尺	—	
完 成			工事番号	水給8・9第9号	
区 画	F-11、F-12、G-12		千葉県企業局		
整理番号			施工業者		
所長	次長	課長	設計	製図	
所長	次長	課長	監督	製図	

仮配管工延長集計表 S=NONE

仮配管工延長集計表

施 工	仮配管 種別	施工 形態	仮配管 口径	延 長 (m)		仮設仕切弁	仮設消火栓	連絡 ヶ所	備 考
				敷設	撤去				
φ 75施工	A	昼間	φ 7 5	664. 00	664. 00	8	5	ア, オ	GX形更新連絡管連絡工 φ 100GXP × φ 75 (DP=1. 20) (A復旧) ～2箇所 GX形更新連絡管分岐側弁筐設置工～2箇所 単独栓設置工 φ 100GXP (DP=1. 20) (A復旧) ～2箇所
								イ, カ	仮配管用連絡工 φ 100GXP (DP=1. 20) (A復旧) ～2箇所
φ 100施工	A	昼間	φ 7 5	142. 90	142. 90	1	1	ウ	GX形更新連絡管連絡工 φ 100GXP × φ 75 (DP=1. 20) (A復旧) ～1箇所 GX形更新連絡管分岐側弁筐設置工～1箇所 単独栓設置工 φ 100GXP (DP=1. 20) (A復旧) ～1箇所
								エ	仮配管用連絡工 φ 100GXP (DP=1. 20) (A復旧) ～1箇所
総 延 長				806. 90	806. 90				

※水 替 工：単独栓設置箇所

※仮配管使用材料：φ 100以下：SGP-VB又はSGP-PB

※ストップバルブ及び洗浄用ドレーンは、適宜設置すること。

※仮配管工の舗装切断は掘削の両側とする。

仮配管連絡材料タイプ別集計表 S=NONE


仮配管連絡材料タイプ別集計表

施 工	連絡箇所	タイプ	既設管 A	既設管 B	仮配管口径
φ 75施工	ア , オ	Iタイプ	φ 100GXD P	――	φ 75
	イ , カ	Dタイプ	φ 100GXD P	――	φ 75
φ 100施工	ウ	Iタイプ	φ 100GXD P	――	φ 75
	エ	Dタイプ	φ 100GXD P	――	φ 75

仮配管施工図(参考)

工 事 名	習志野市香澄5丁目4番地先 配水管整備工事				
図 名	仮配管工延長集計表 仮配管連絡材料タイプ別集計表				
図 面 数	10 葉 中 1		縮 尺	S=NONE	
完 成			工事番号	水船8・9第9号	
区 画 記 号	F-11, F-12, G-12		千葉県企業局		
整理番号			施工業者		
所長		次長	課長	設計	製図
所長		次長	課長	監督	製図

仮配管平面図(1/2) S=1:500

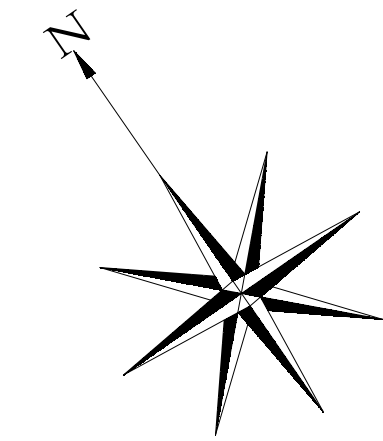

φ75施工
φ75仮配管工 L=140.60m
A仮配管工 L=140.60m

仮設消火栓室設置・撤去工

カ箇所(Dタイプ)
仮配管用連絡工φ100GXD(P=1.20)(A復旧)
仮設仕切弁篋設置・撤去工φ75

オ所(Iタイプ)
GX形更新連絡管連絡工φ100GXD×φ75
(DP=1.20)(A復旧)
GX形更新連絡管分岐側弁篋設置工
(土工事無し)

単独栓設置工φ100GXD
(DP=1.20)(A復旧)

φ100施工

φ75仮配管工 L=142.90m

A仮配管工 L=142.90m

仮設消火栓室設置・撤去工

仮設仕切弁篋設置・撤去工φ75

エ箇所(Dタイプ)
仮配管用連絡工φ100GXD
(DP=1.20)(A復旧)

φ75施工

φ75仮配管工 L=139.00m

A仮配管工 L=139.00m

仮設仕切弁篋設置・撤去工φ75

イ箇所(Dタイプ)
仮配管用連絡工φ100GXD(DP=1.20)(A復旧)

ウ箇所(Iタイプ)
GX形更新連絡管連絡工φ100GXD×φ75
(DP=1.20)(A復旧)
GX形更新連絡管分岐側弁篋設置工
(土工事無し)

単独栓設置工φ100GXD
(DP=1.20)(A復旧)

ア箇所(Iタイプ)
GX形更新連絡管連絡工φ100GXD×φ75
(DP=1.20)(A復旧)
GX形更新連絡管分岐側弁篋設置工
(土工事無し)

単独栓設置工φ100GXD
(DP=1.20)(A復旧)


仮設消火栓室設置・撤去工



仮配管施工図(参考)

工 事 名	習志野市香澄5丁目4番地先 配水管整備工事			
図 名	仮配管平面図(1/2)			
図 面 枚 数	10 葉 中 2	縮 尺	S=1:500	
完 成		工事番号	水船8・9第9号	
区 画 記 号	F-11、F-12、G-12	千葉県企業局		
整理番号	施 工 業 者			
所長	次長	課長	設計	製図
所長	次長	課長	監督	製図









仮配管平面図 (2/2) S=1:500

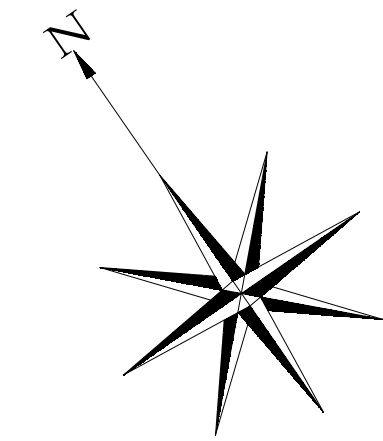

仮配管施工図 (参考)









工 事 名 称	習志野市香澄5丁目4番地先 配水管整備工事				
図 名 称	仮配管平面図 (2/2)				
図 面 数	10 葉 中 3	縮 尺	S=1:500		
完 成	工事番号		水船8・9第9号		
区 画 記	F-11, F-12, G-12		千葉県企業局		
整理番号			施工業者		
所 長	次 長	課 長	設 計	製 図	
所 長	次 長	課 長	監 督	製 図	

仮配管横断面図(1/3) S=1:50

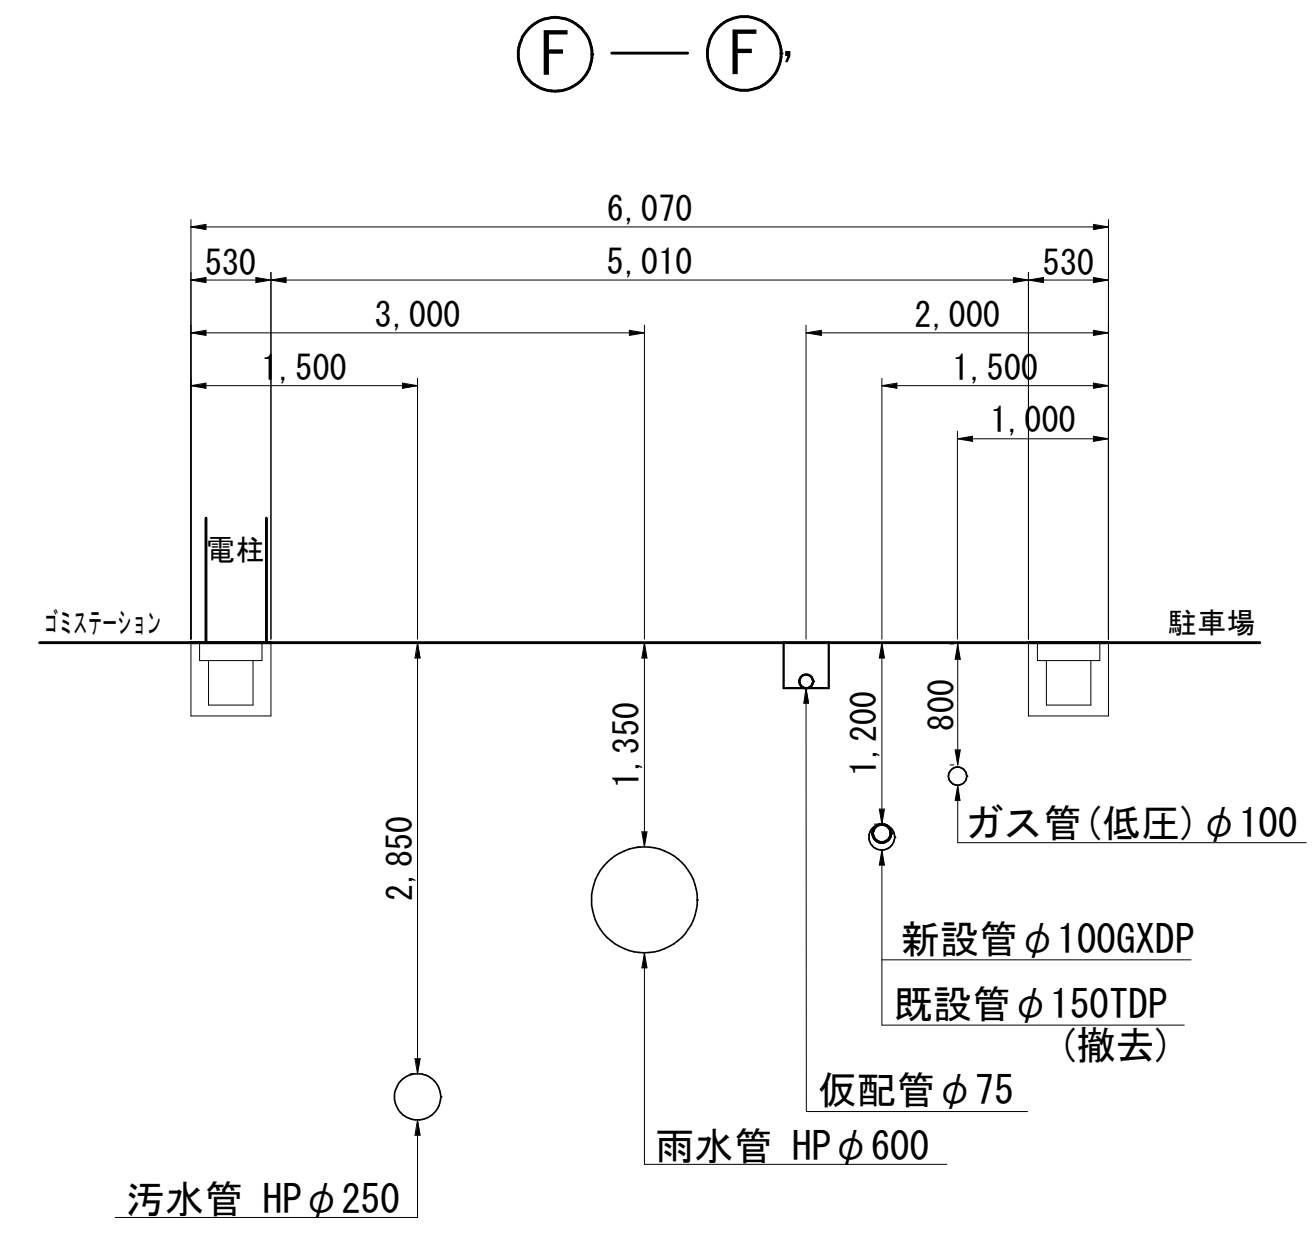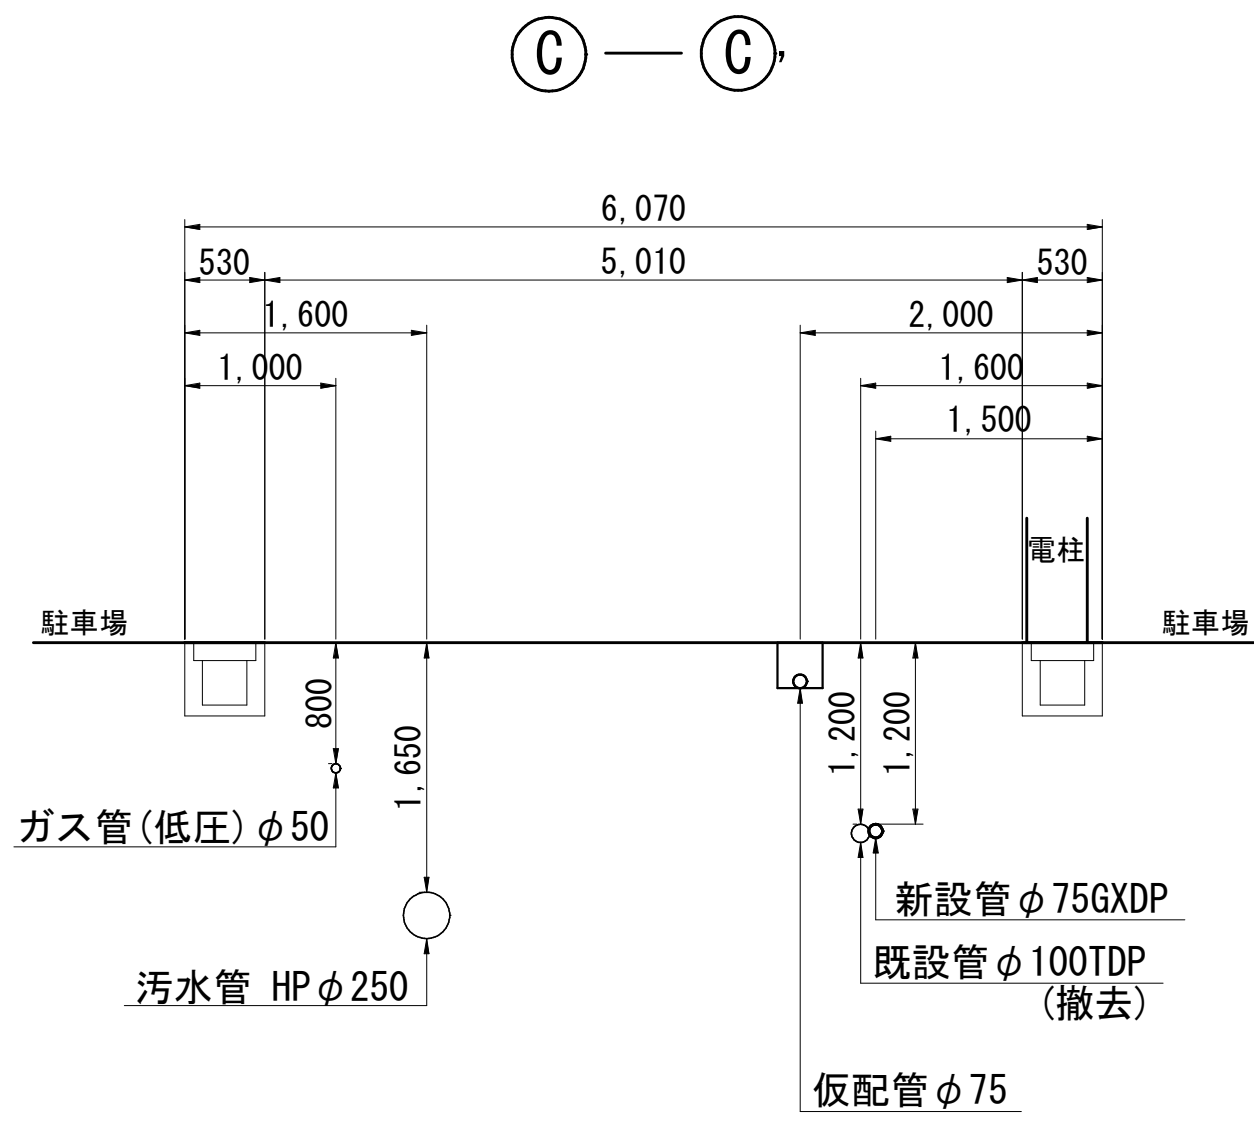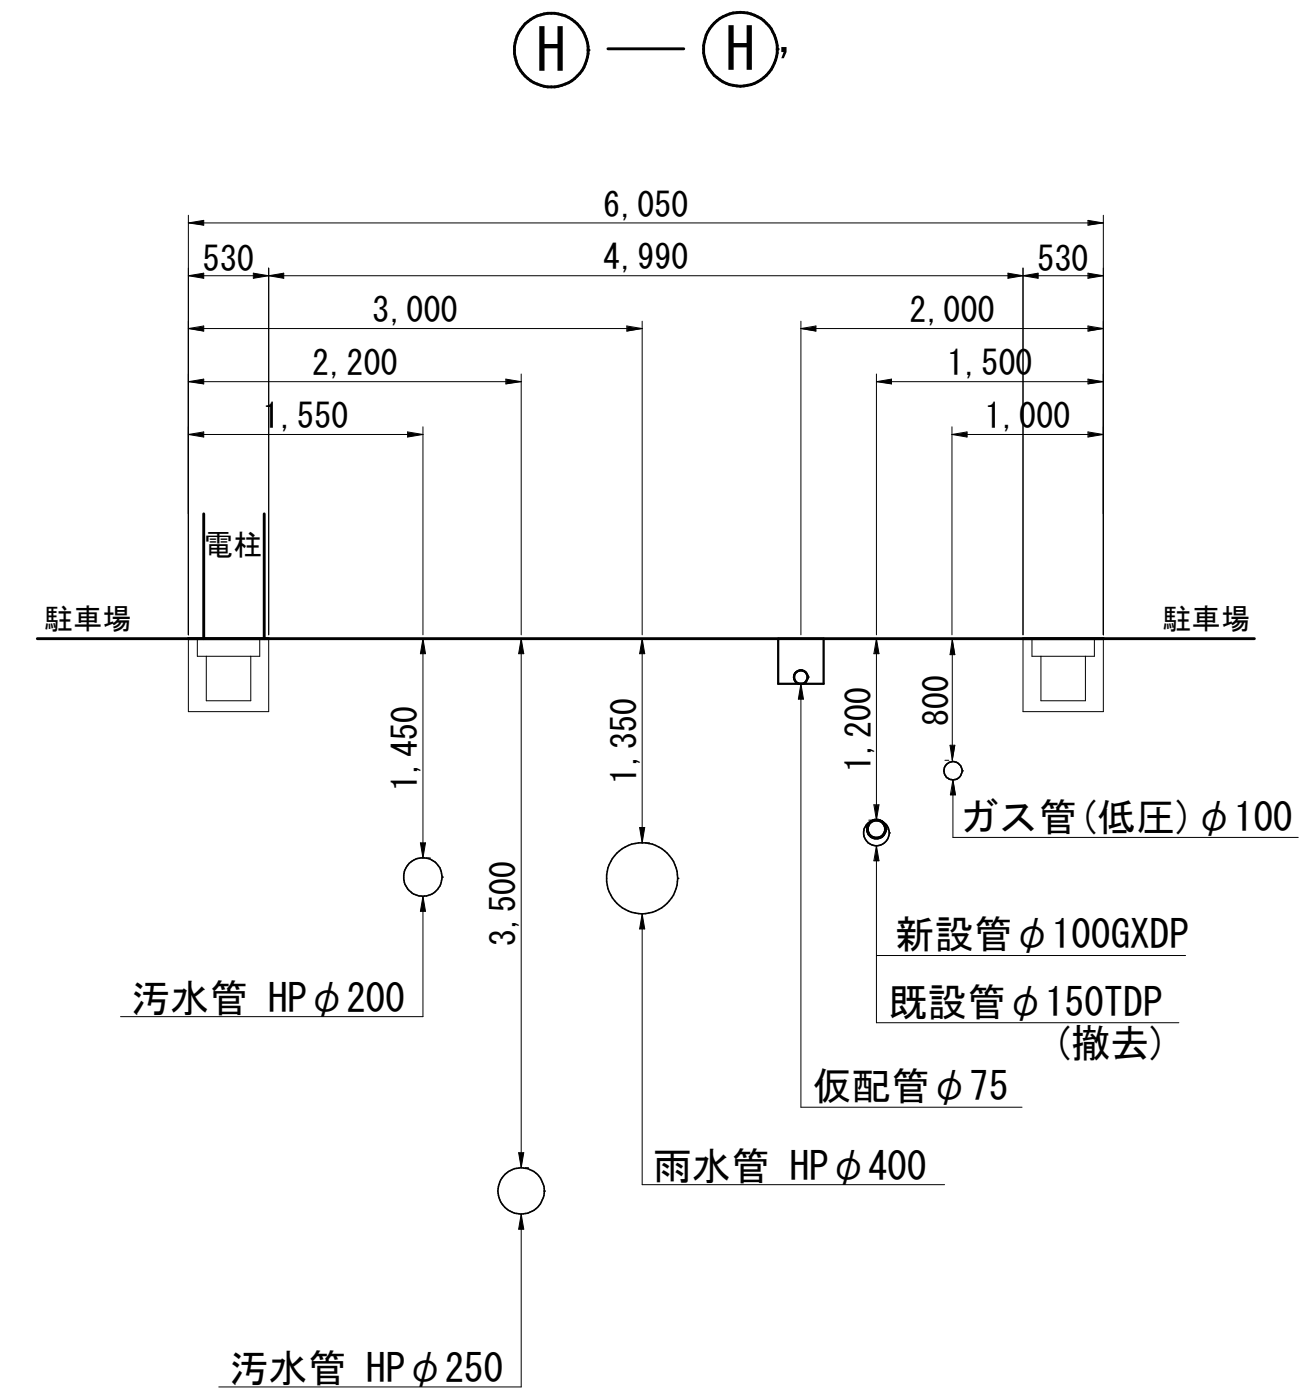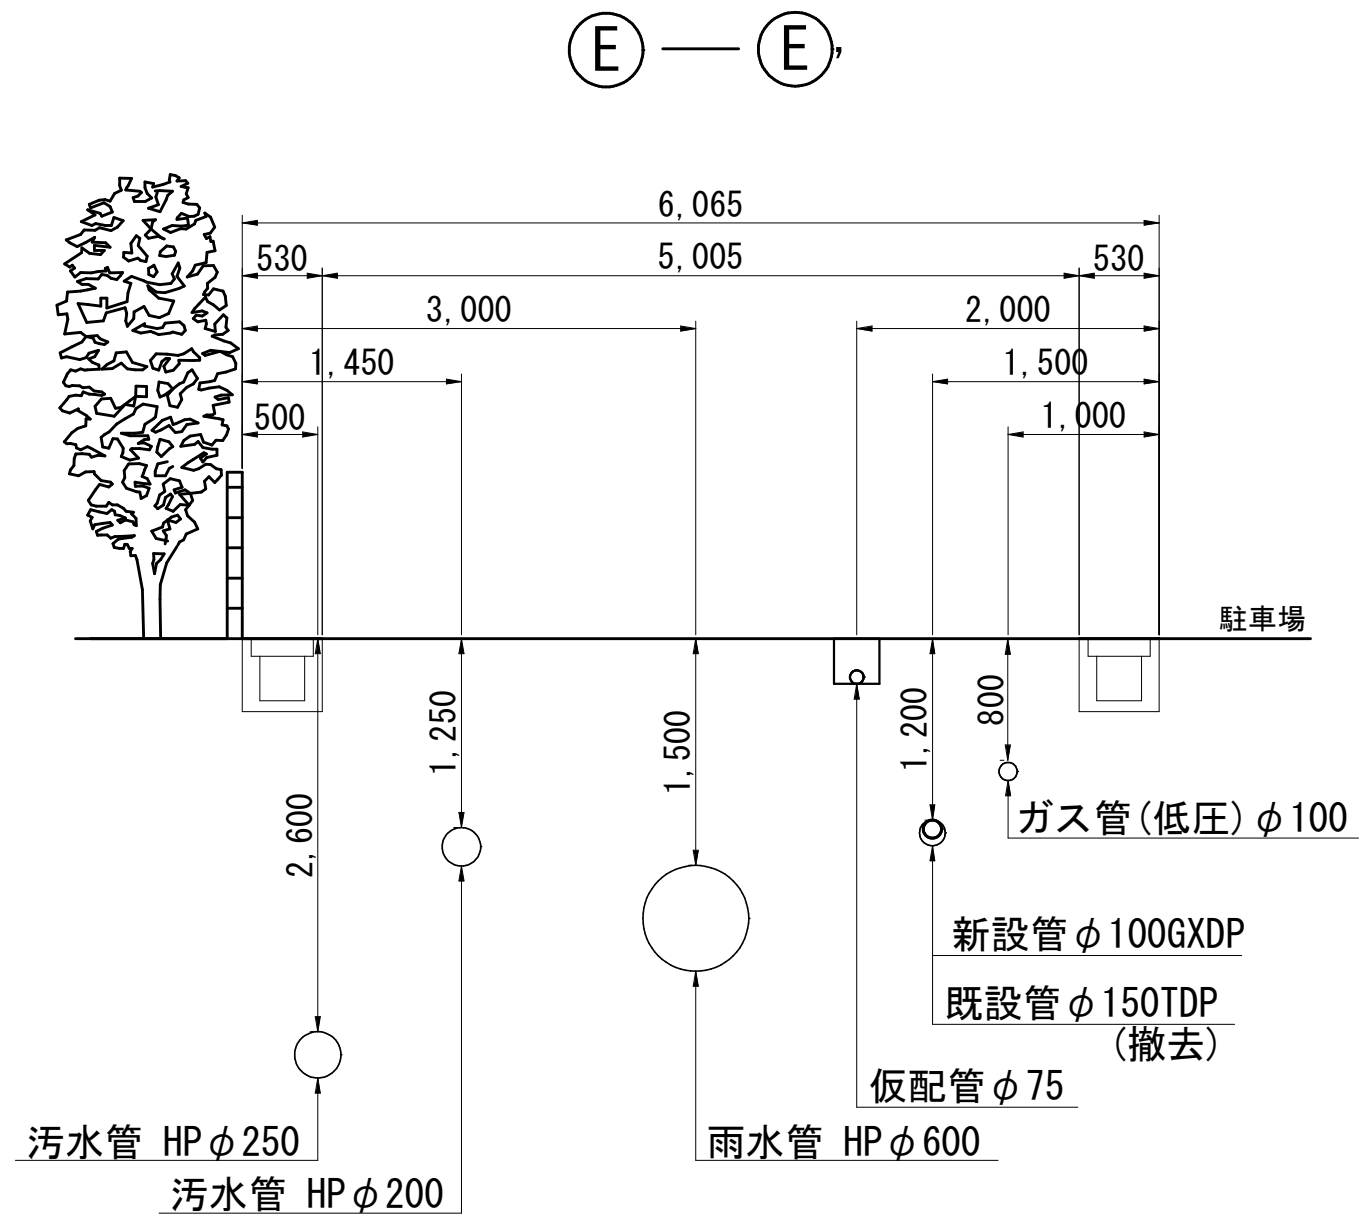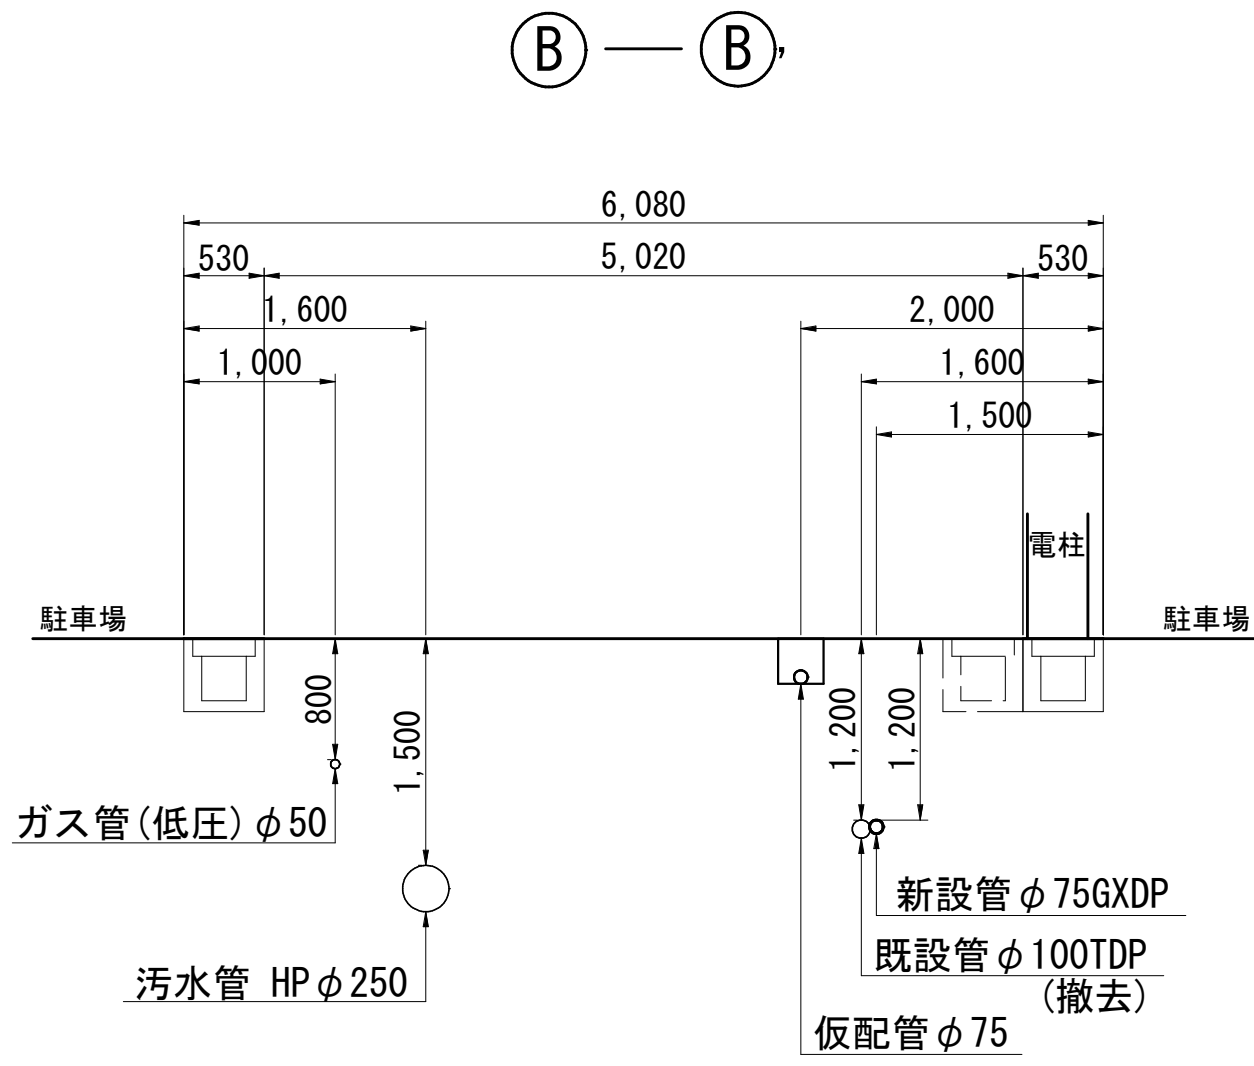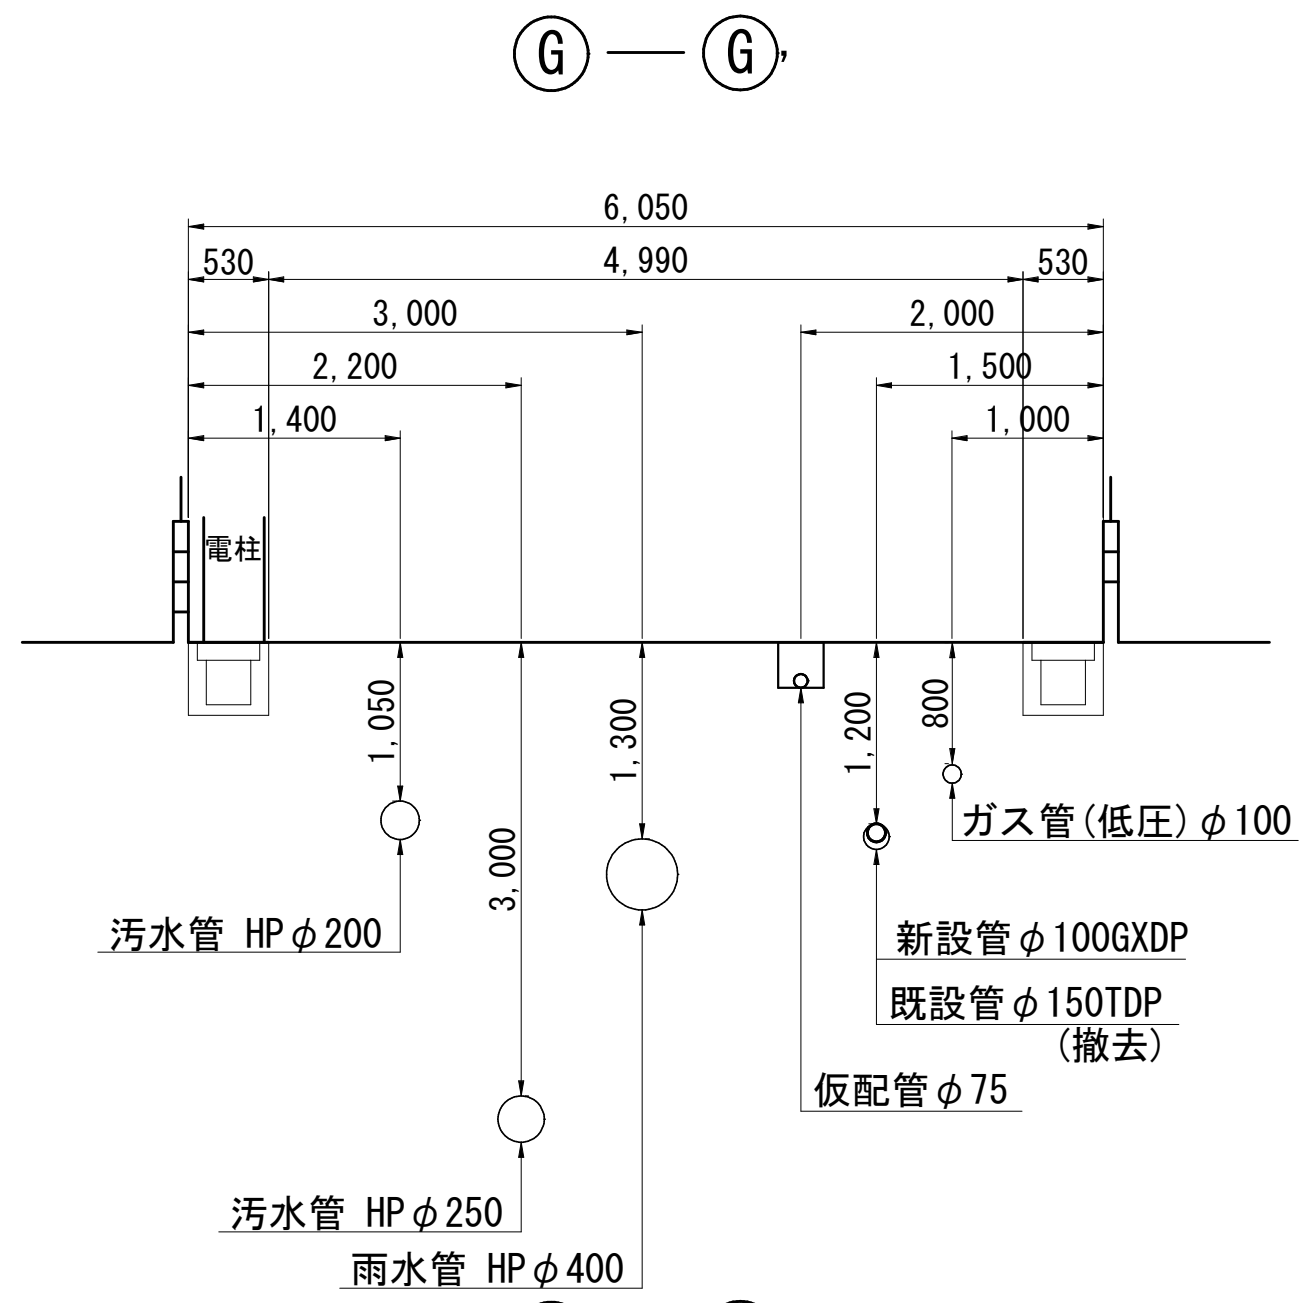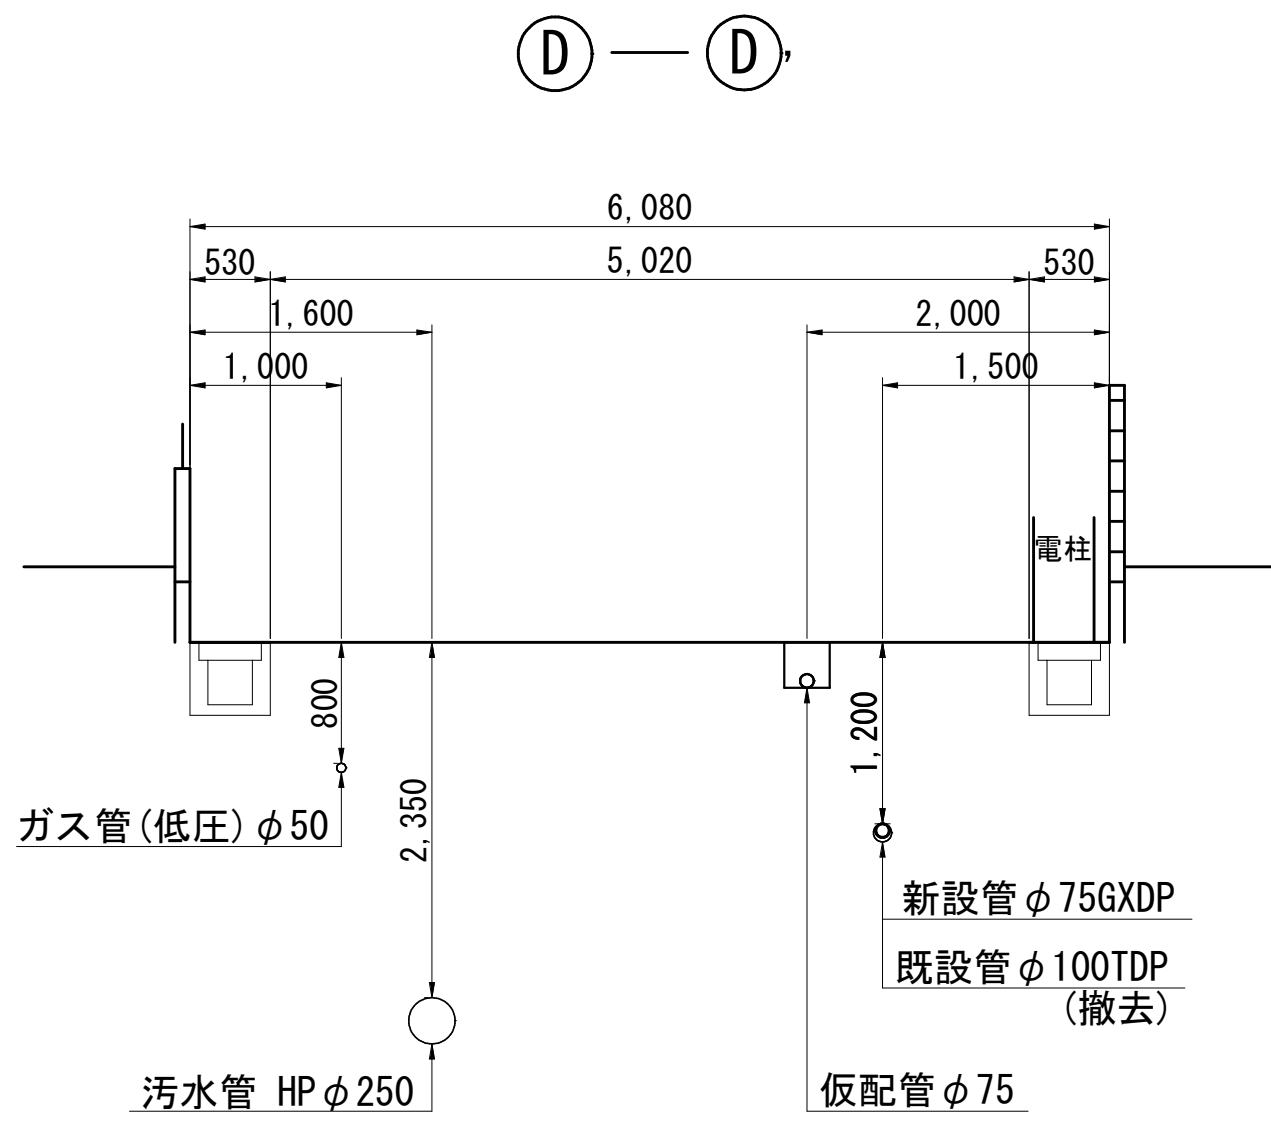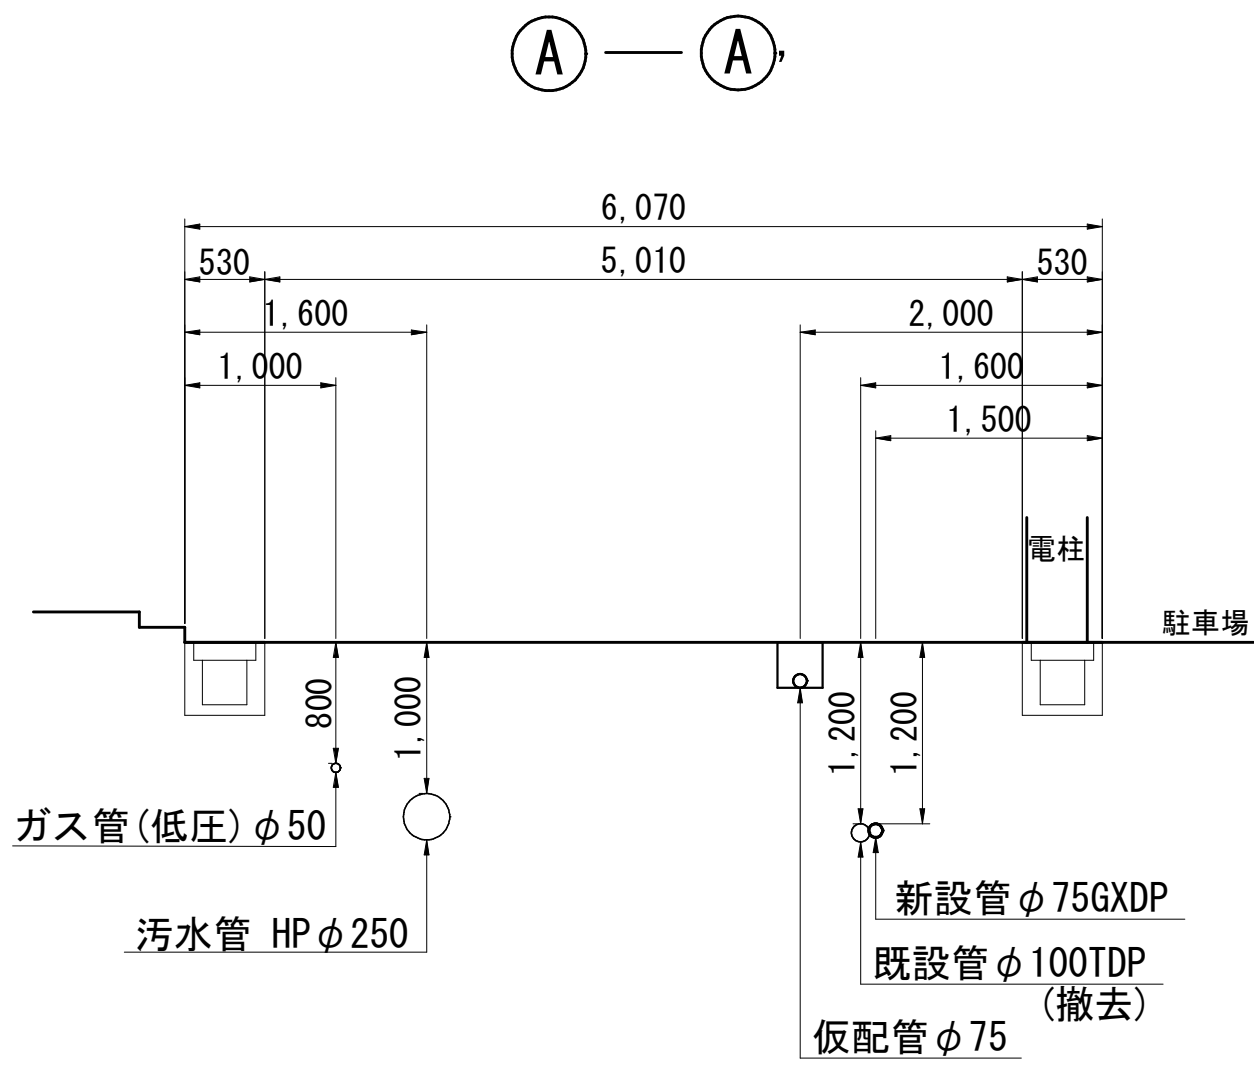

仮配管施工図(参考)					
工 事 名	習志野市香澄5丁目4番地先配水管整備工事				
図 面 名	仮配管横断面図(1/3)				
図 枚 数	10 葉中 4	縮 尺	S=1:50		
完 成	工事番号		水船8・9第9号		
区 画 記	F-11, F-12, G-12		千葉県企業局		
整理番号	施工業者				
所 長	次 長	課 長	設 計	製 図	
所 長	次 長	課 長	監 督	製 図	









仮配管横断面図 (2/3) S=1:50

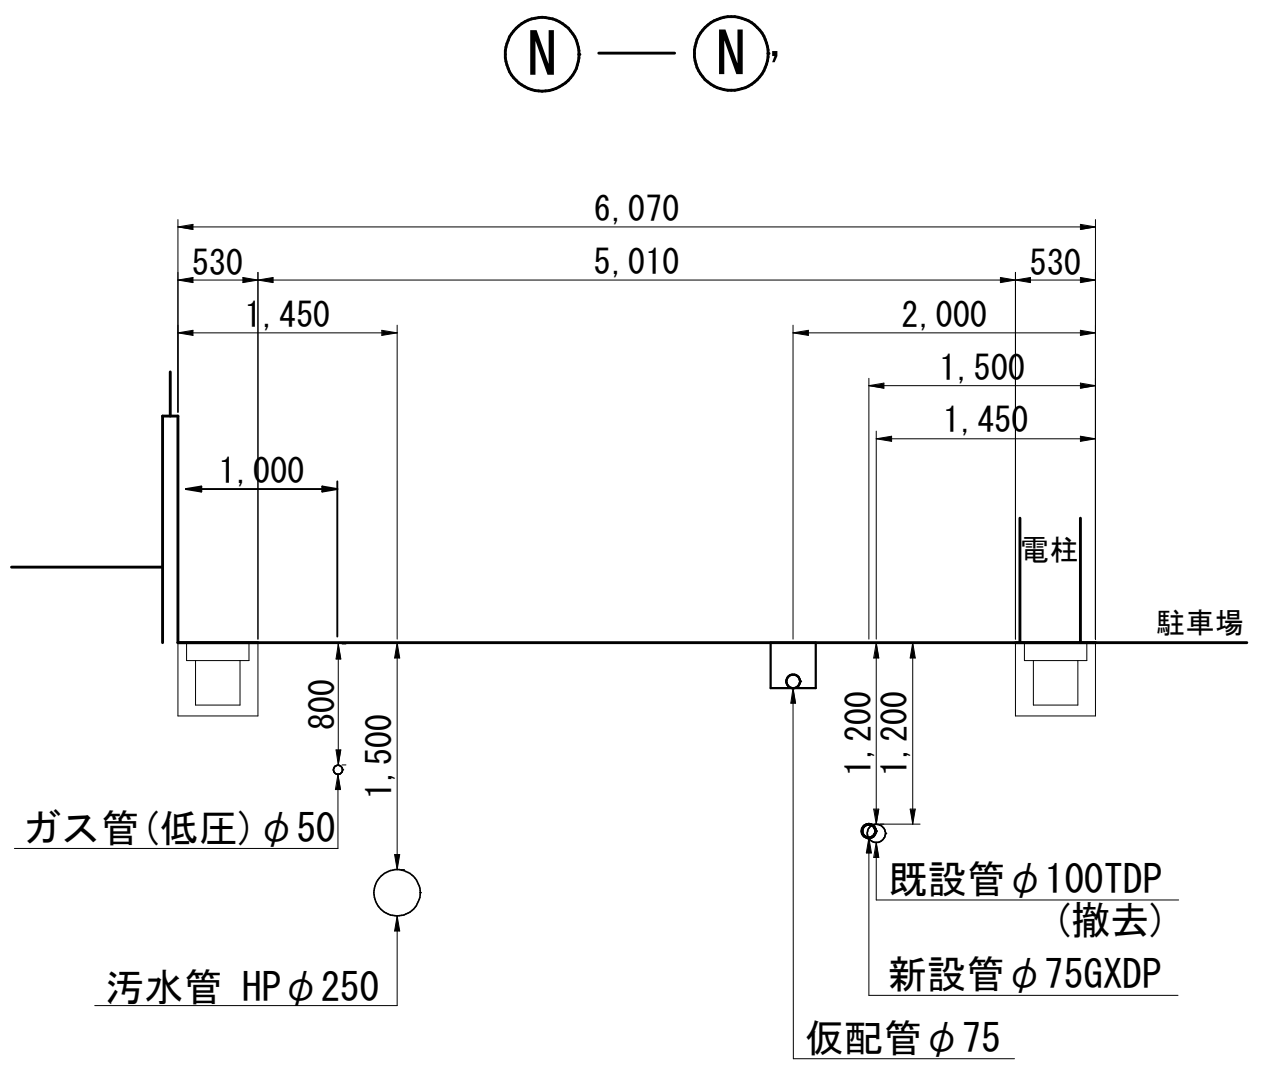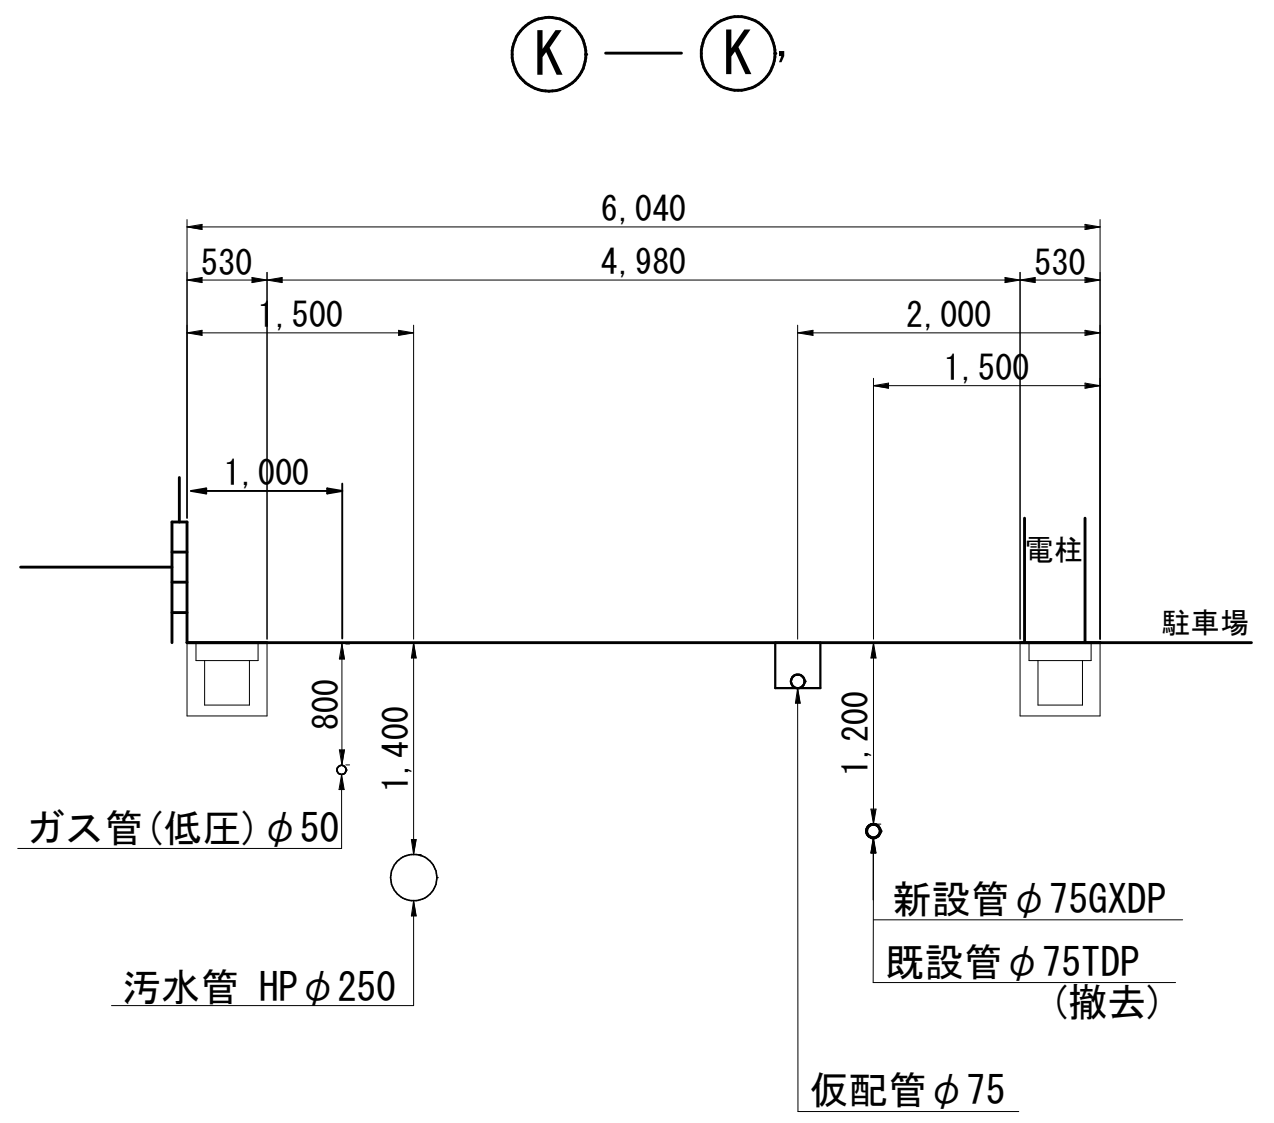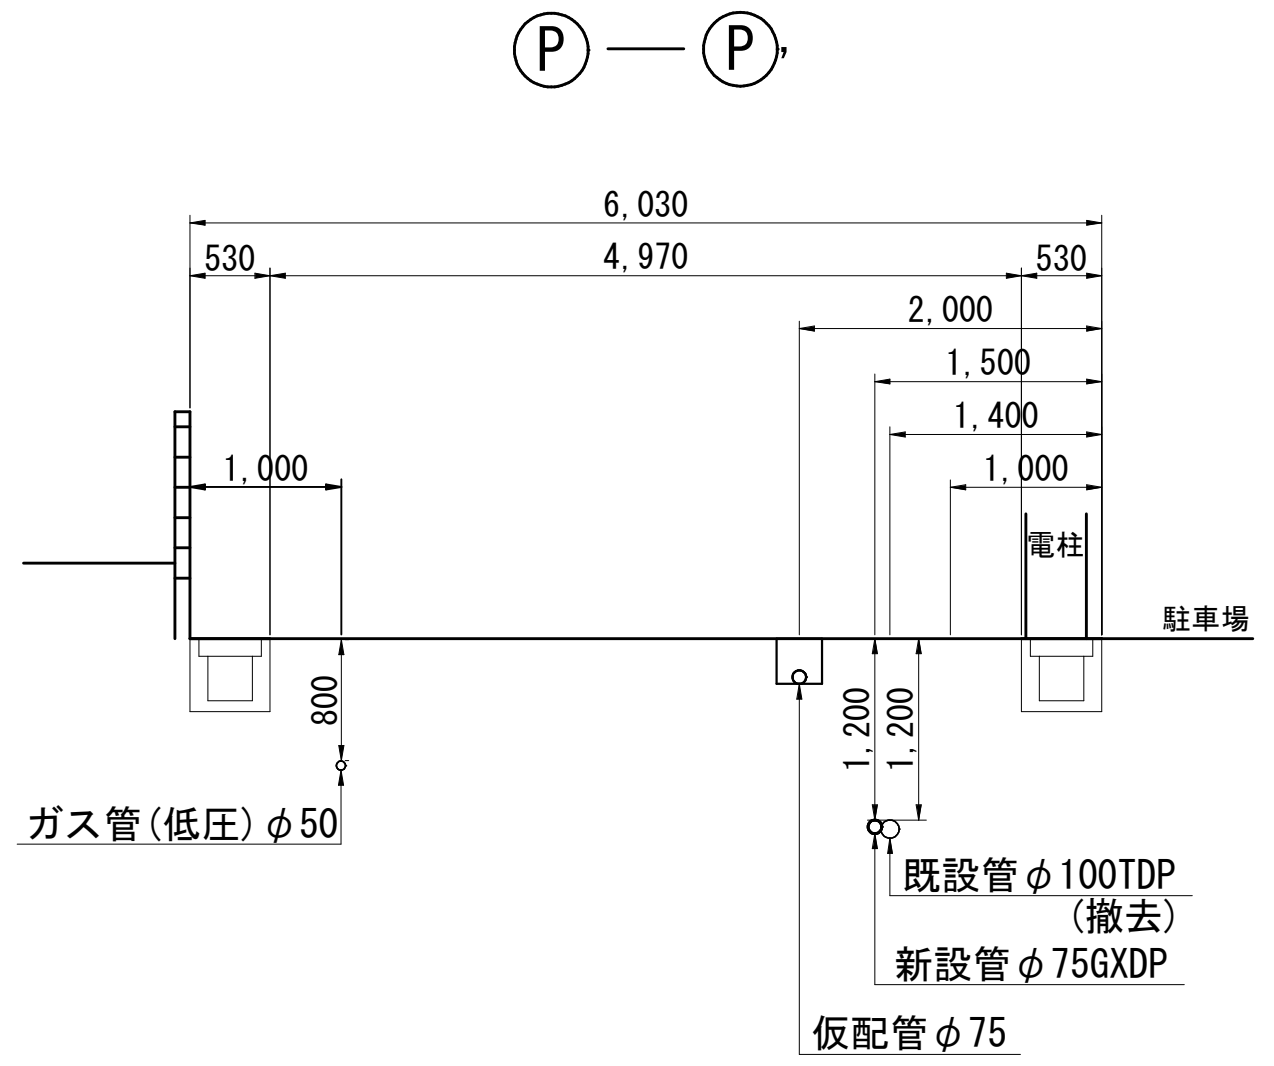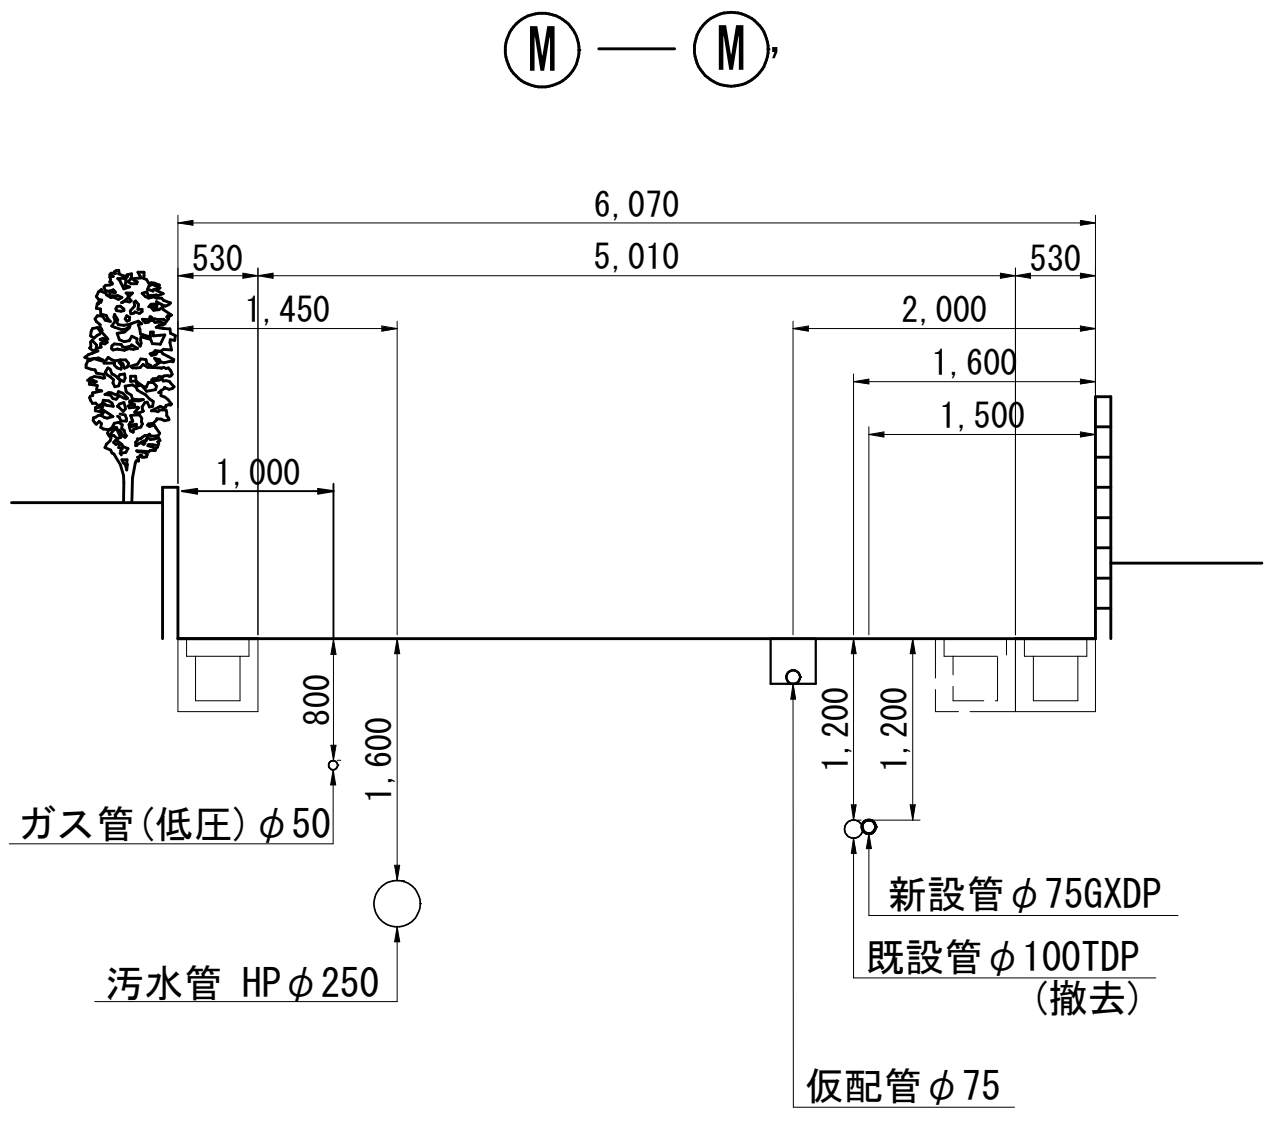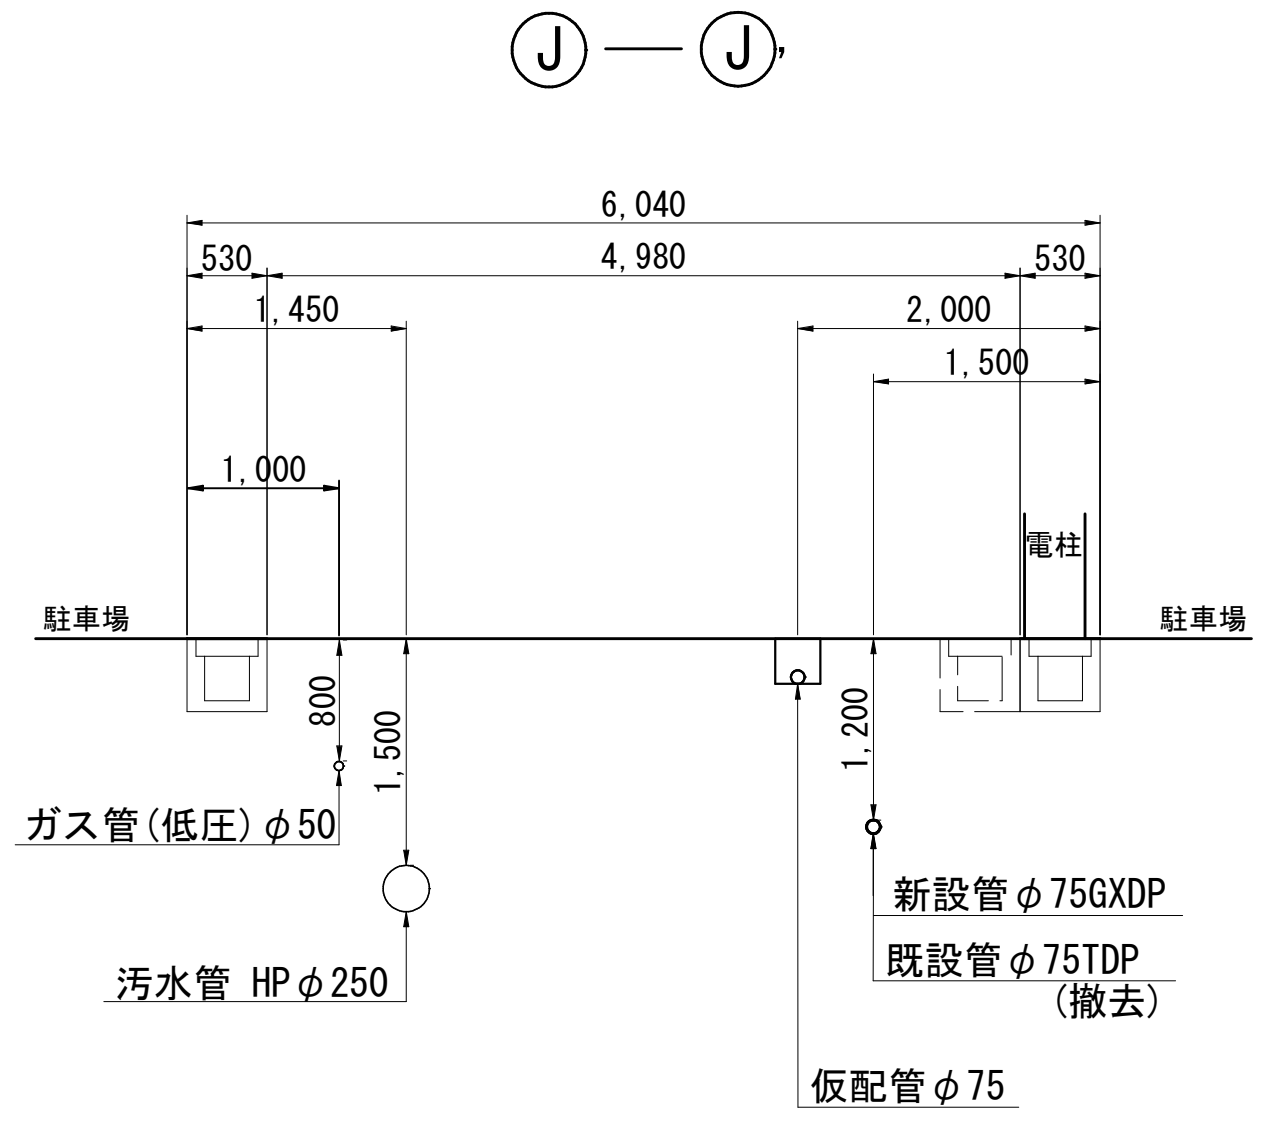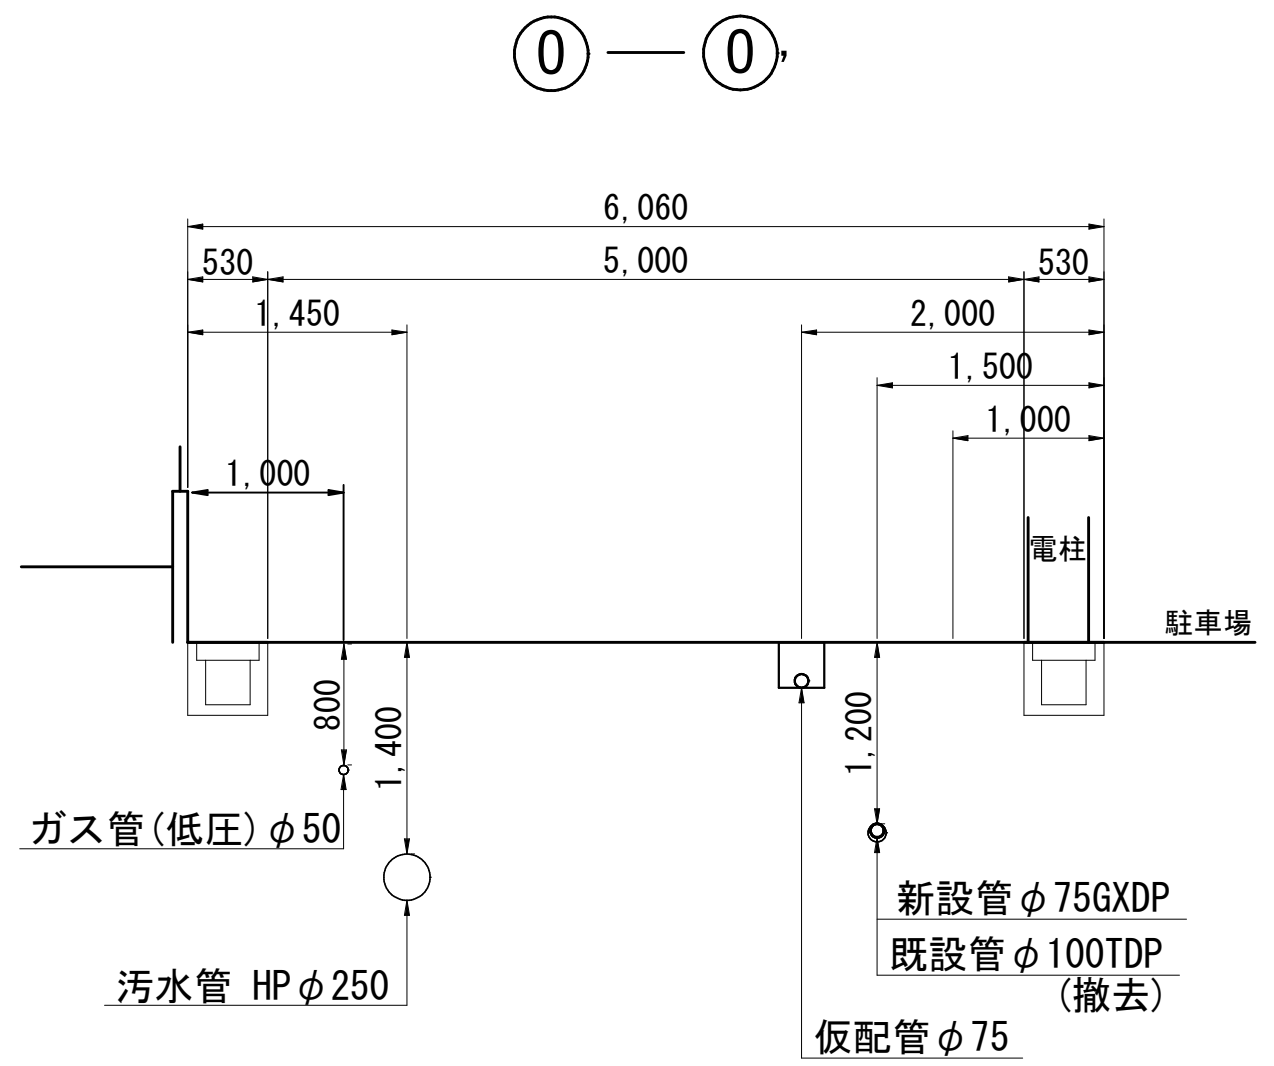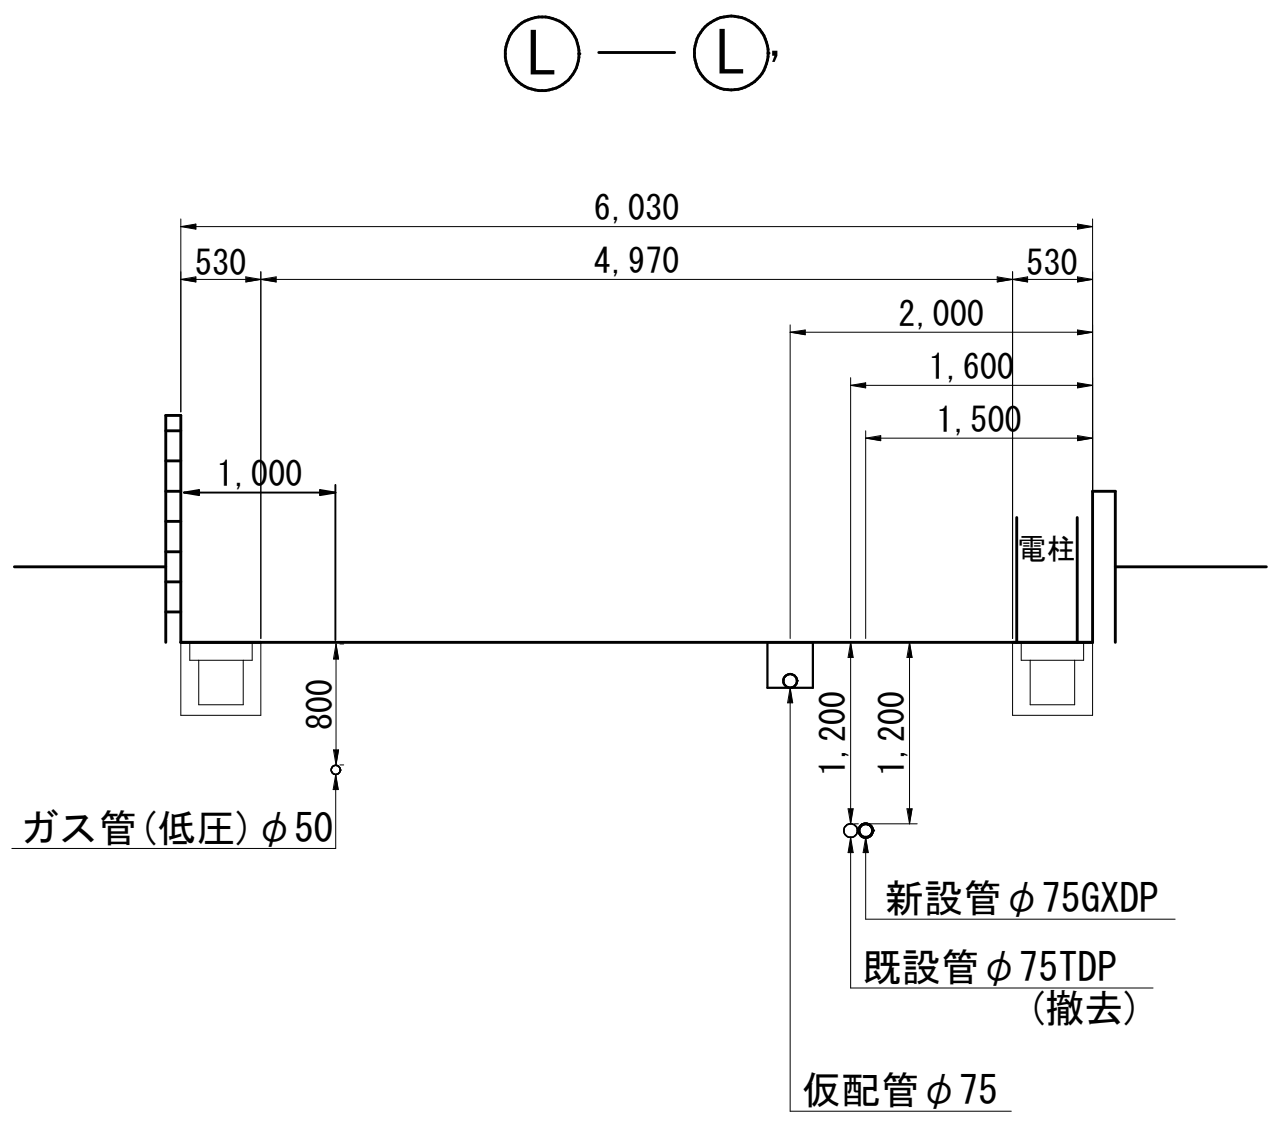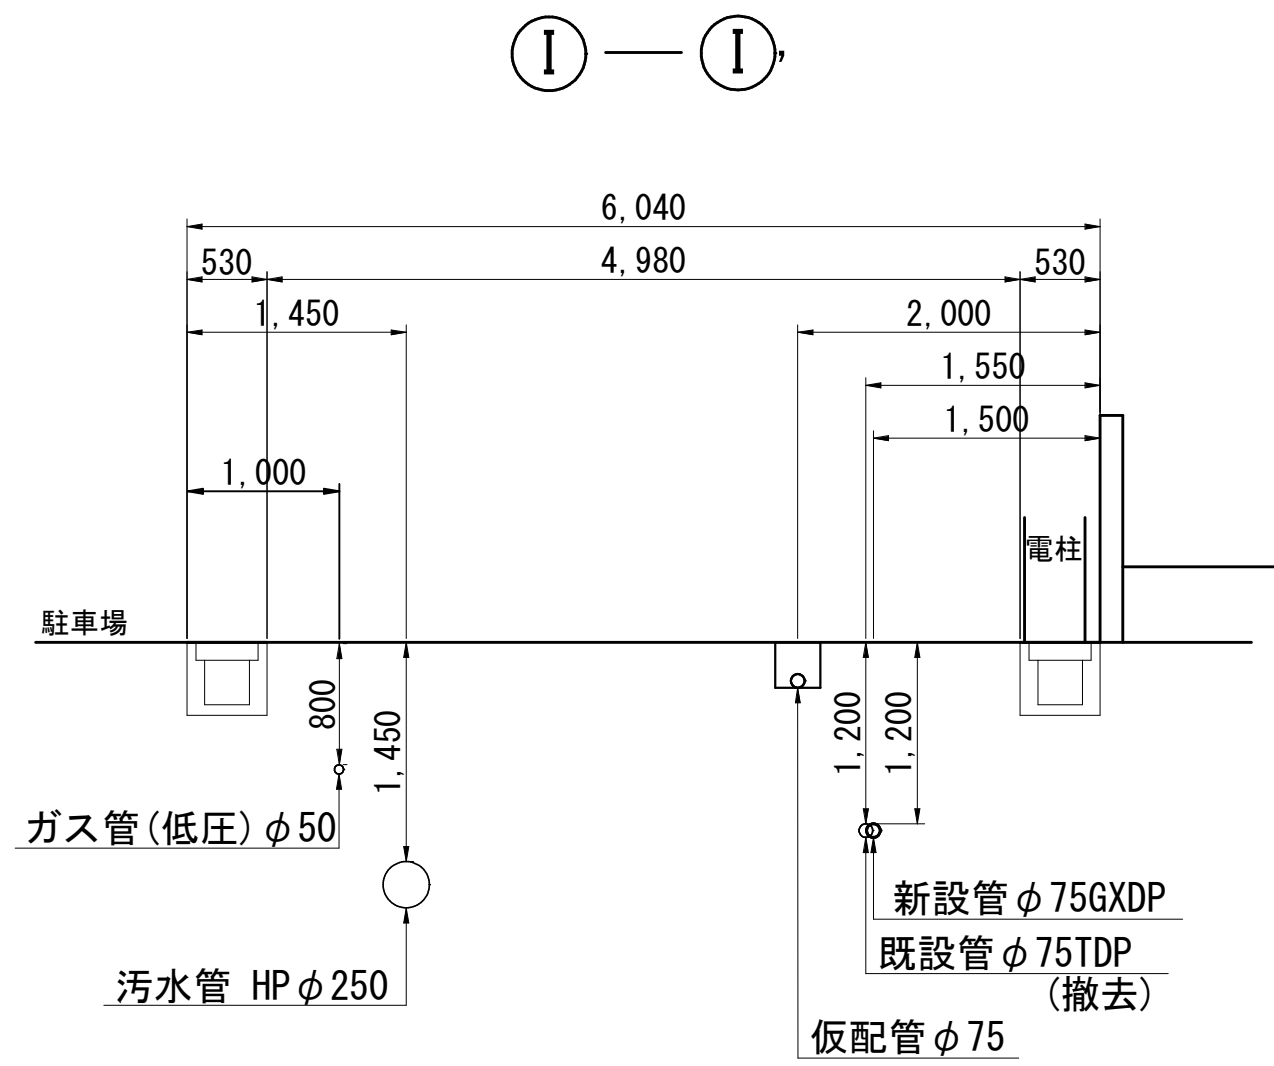

仮配管施工図 (参考)

工 事 名	習志野市香澄 5 丁目 4 番地先 配水管整備工事				
図 面 名	仮配管横断面図 (2/3)				
図 枚 数	10 葉中 5	縮 尺	S=1:50		
完 成	工事番号		水船 8・9 第 9 号		
区 画 記	F-11, F-12, G-12		千葉県企業局		
整理番号	施工業者				
所 長	次 長	課 長	設 計	製 図	
所 長	次 長	課 長	監 督	製 図	

仮配管横断面図 (3/3) S=1:50

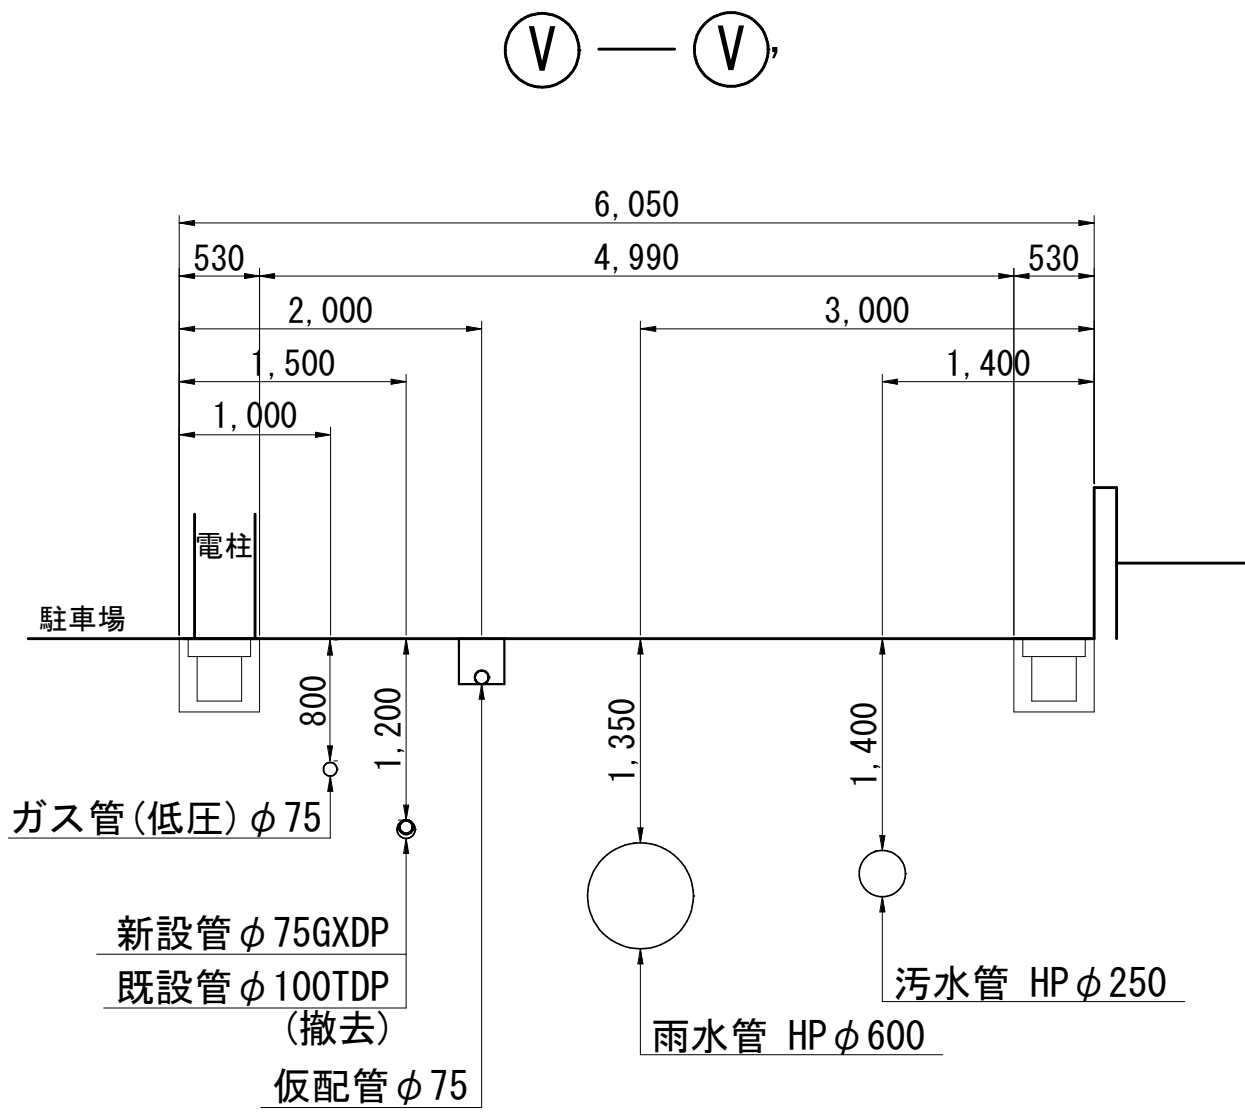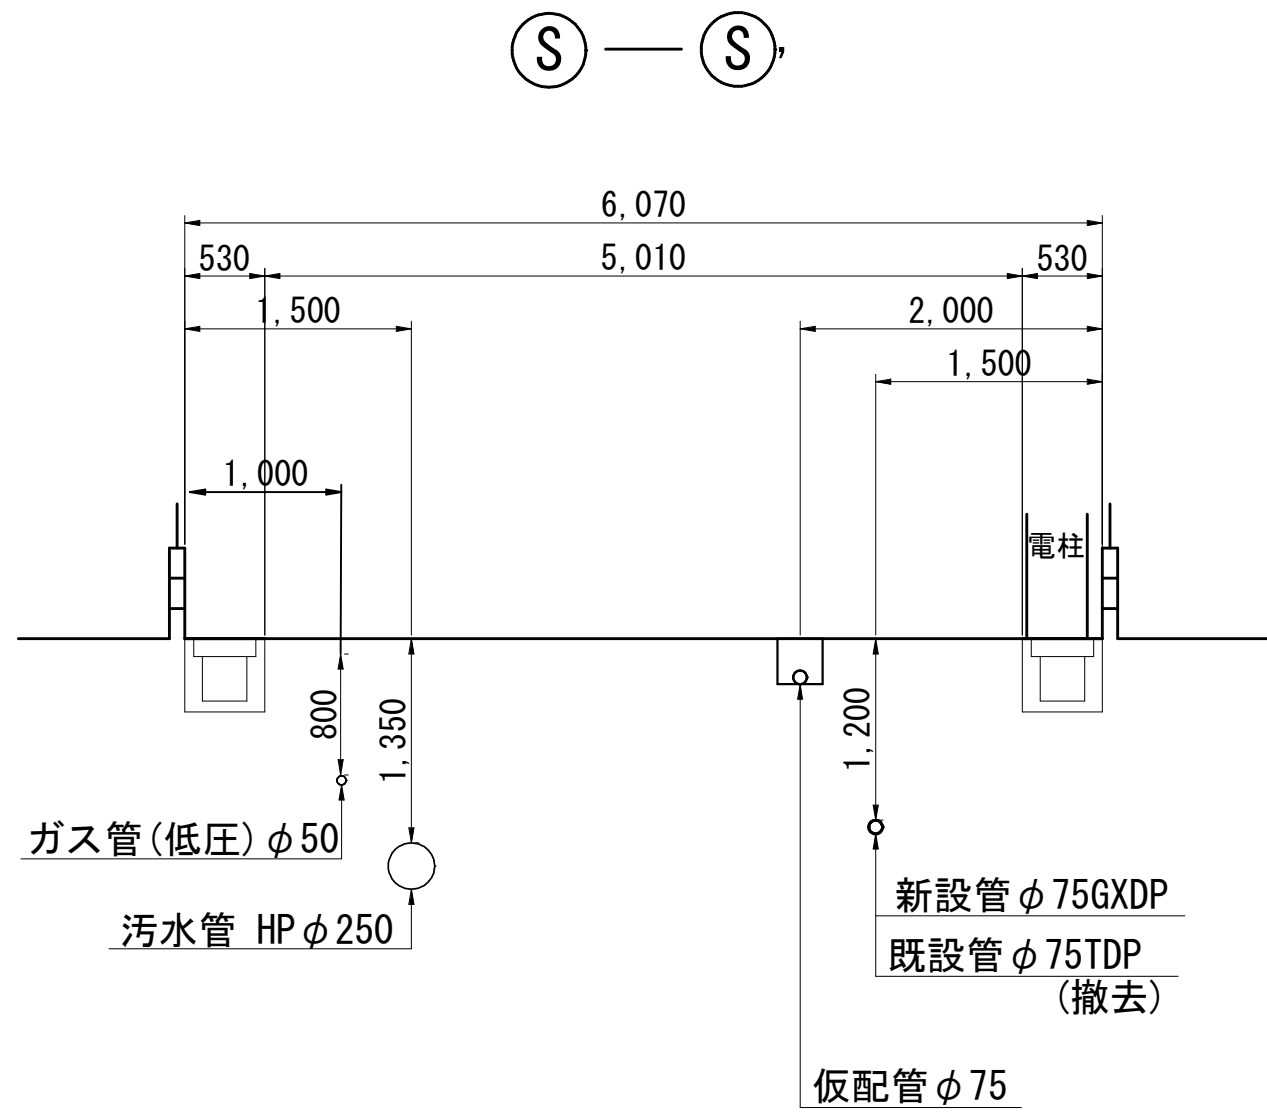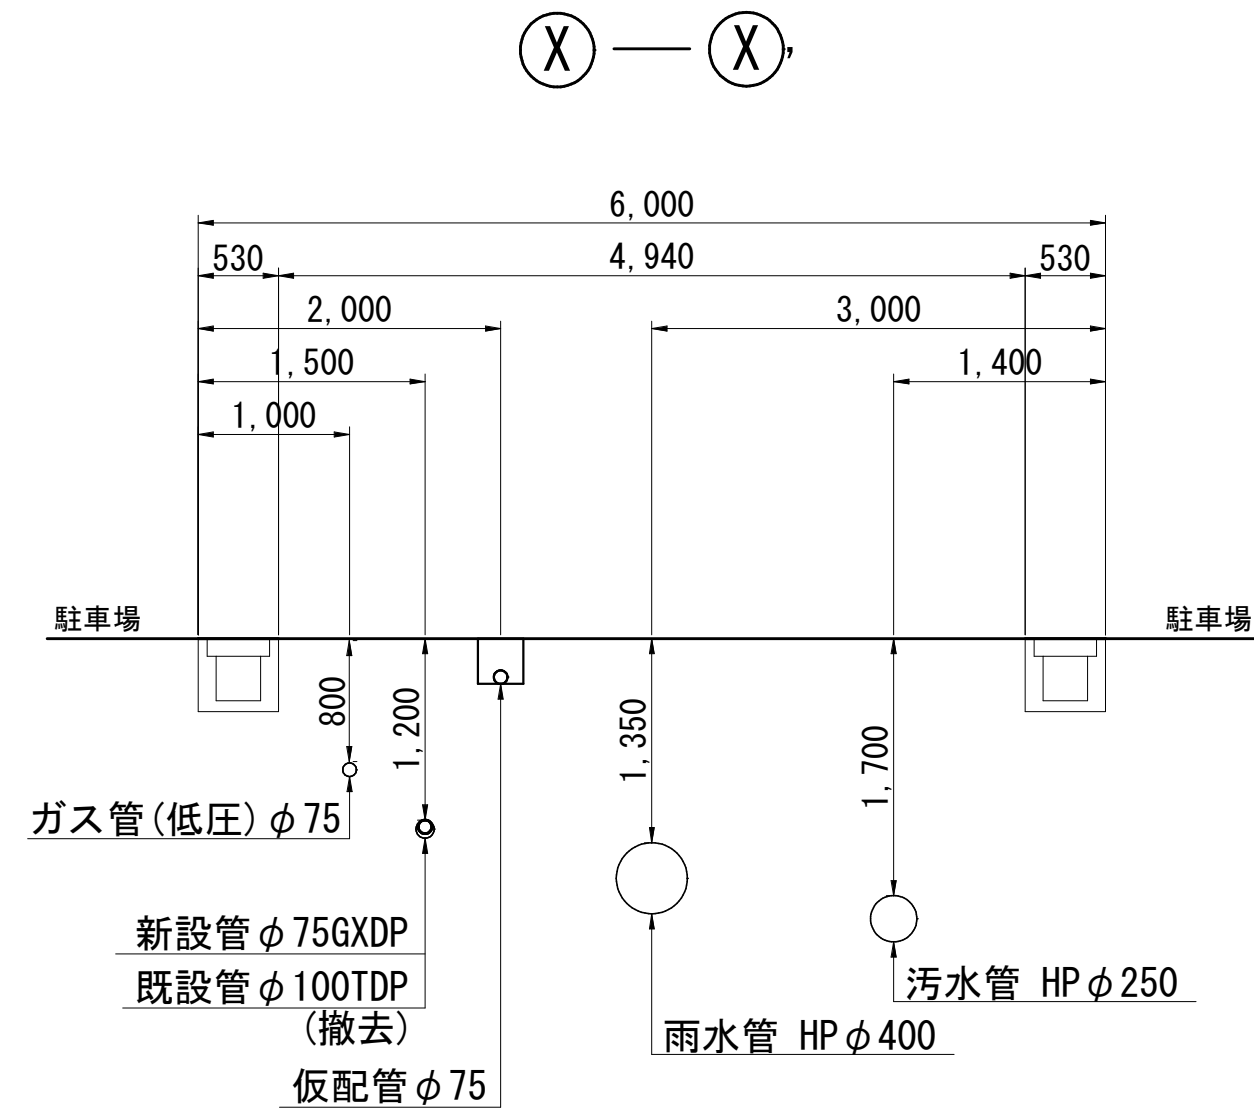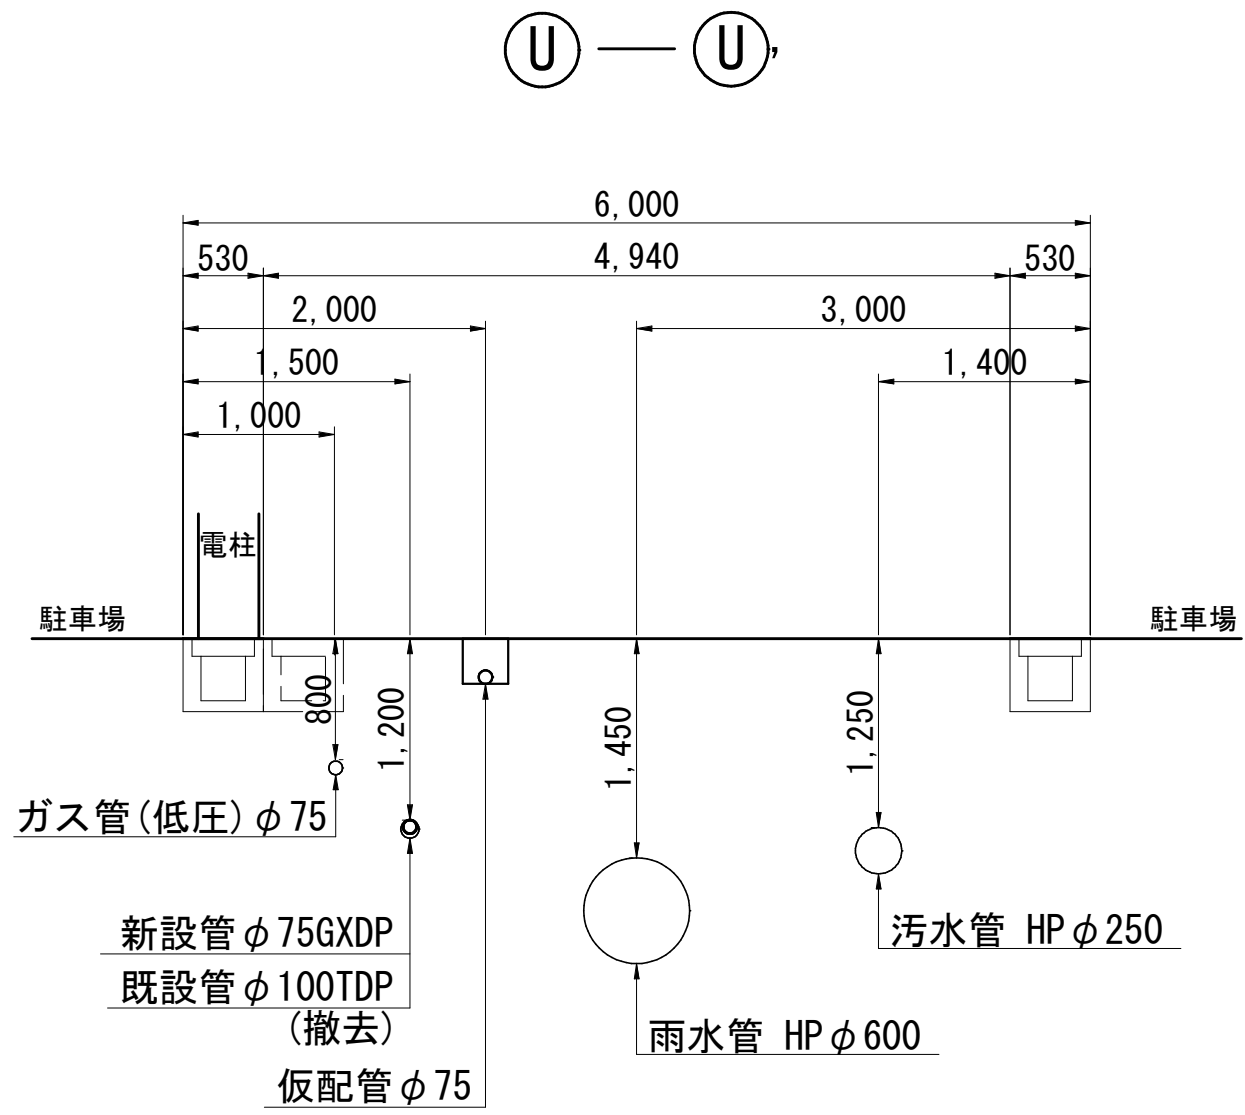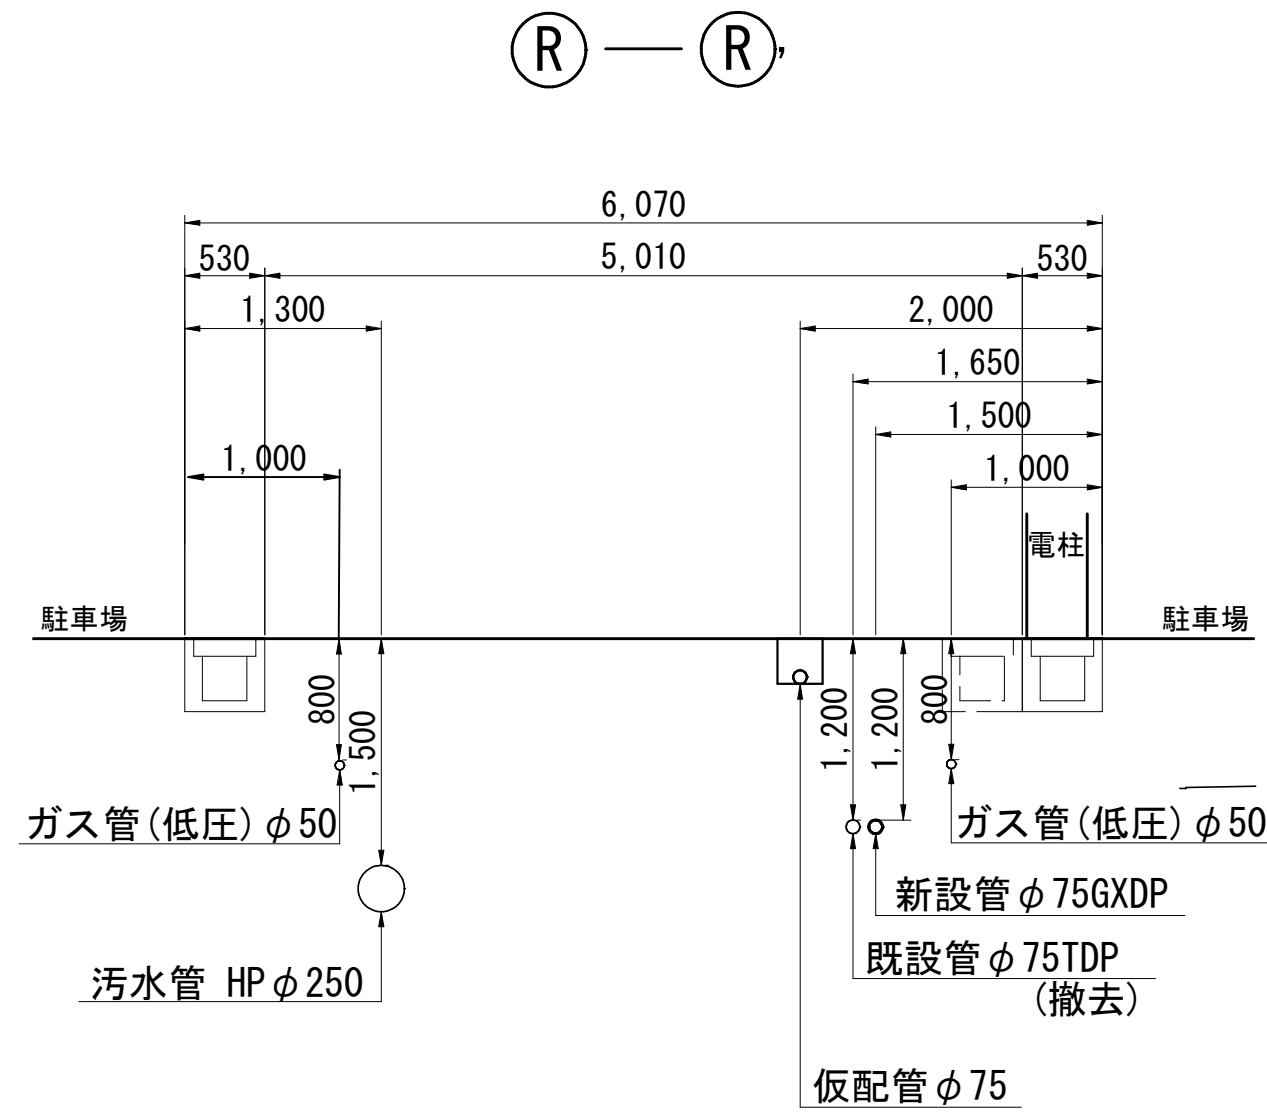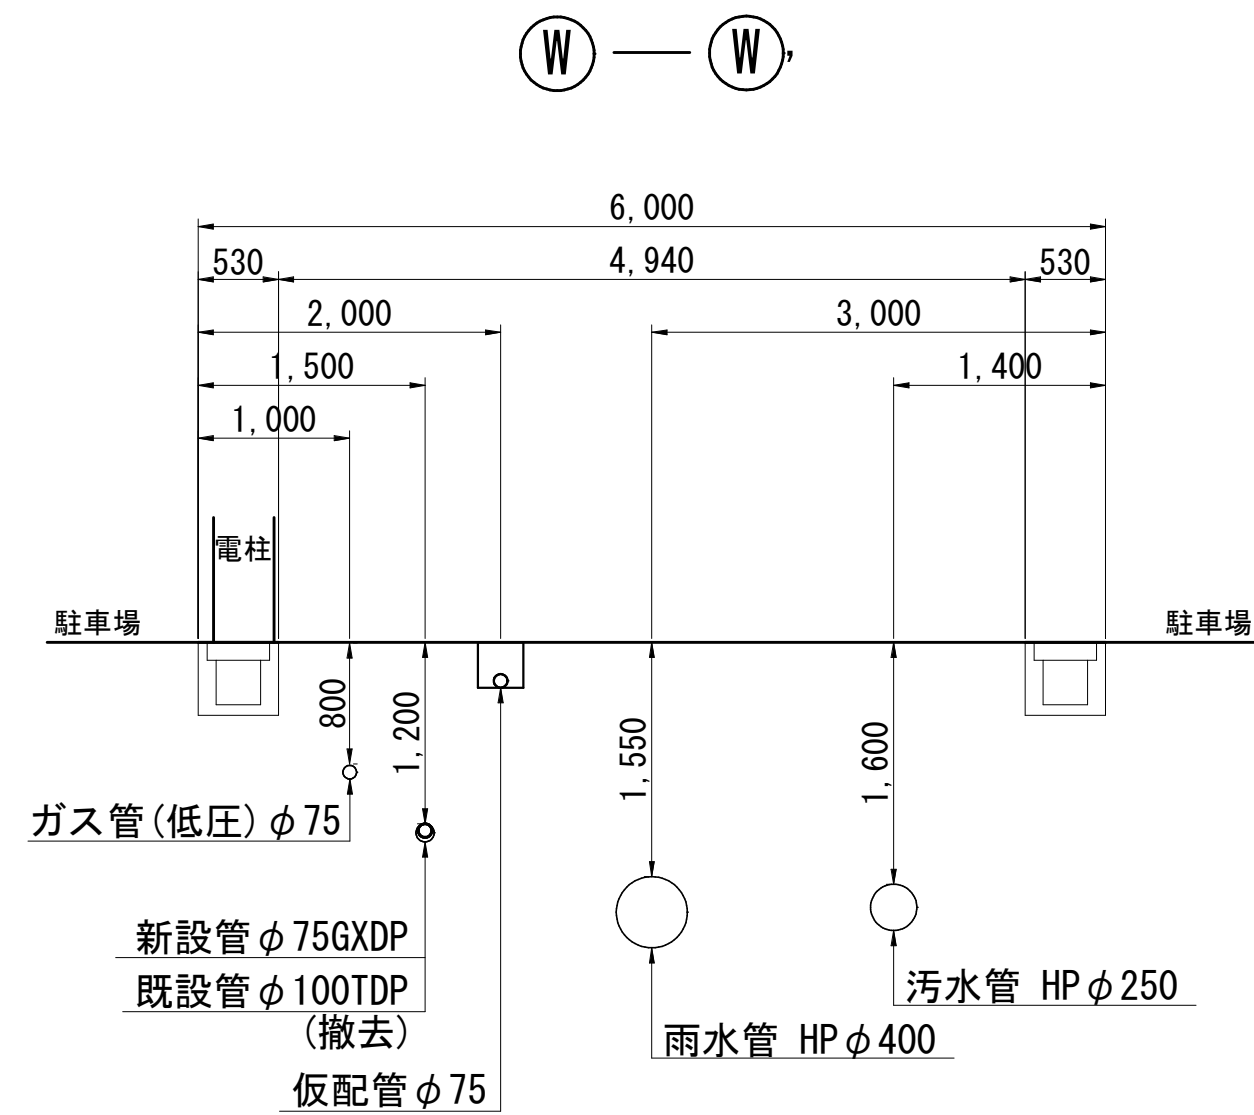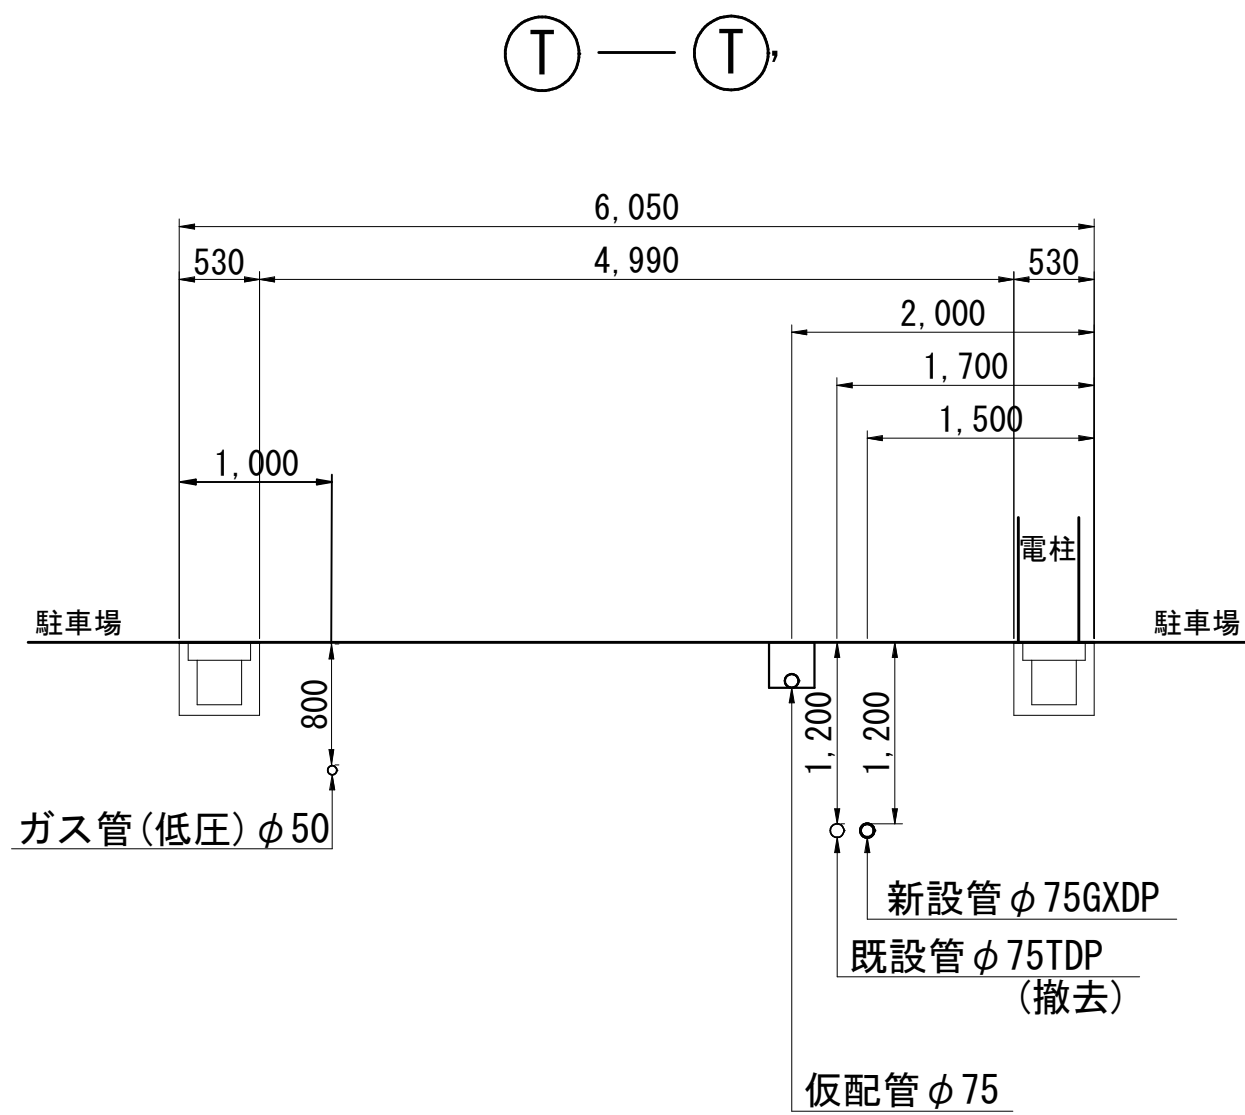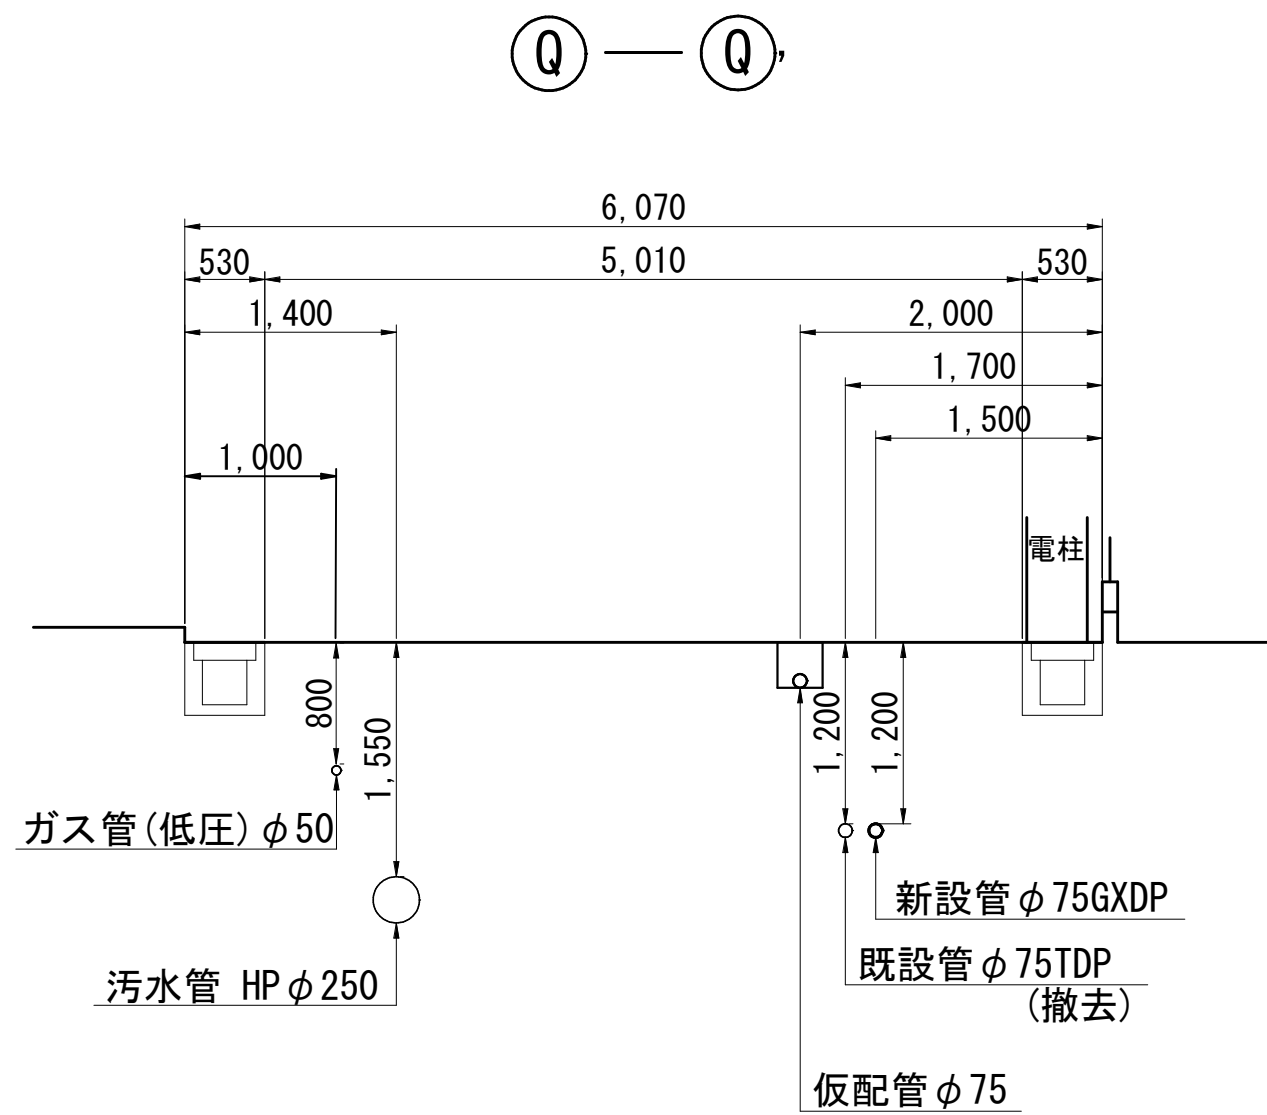


仮配管施工図 (参考)

工 事 名	習志野市香澄5丁目4番地先配水管整備工事				
図 面 名	仮配管横断面図 (3/3)				
図 面 数	10 葉中 6	縮 尺	S=1:50		
完 成	工事番号		水船8・9第9号		
区 画 記	F-11, F-12, G-12		千葉県企業局		
整理番号	施工業者				
所 長	次 長	課 長	設 計	製 図	
所 長	次 長	課 長	監 督	製 図	

仮配管埋設図 S=1:10

A仮配管工


(習志野市道(埋立地)(一般道路)舗装)

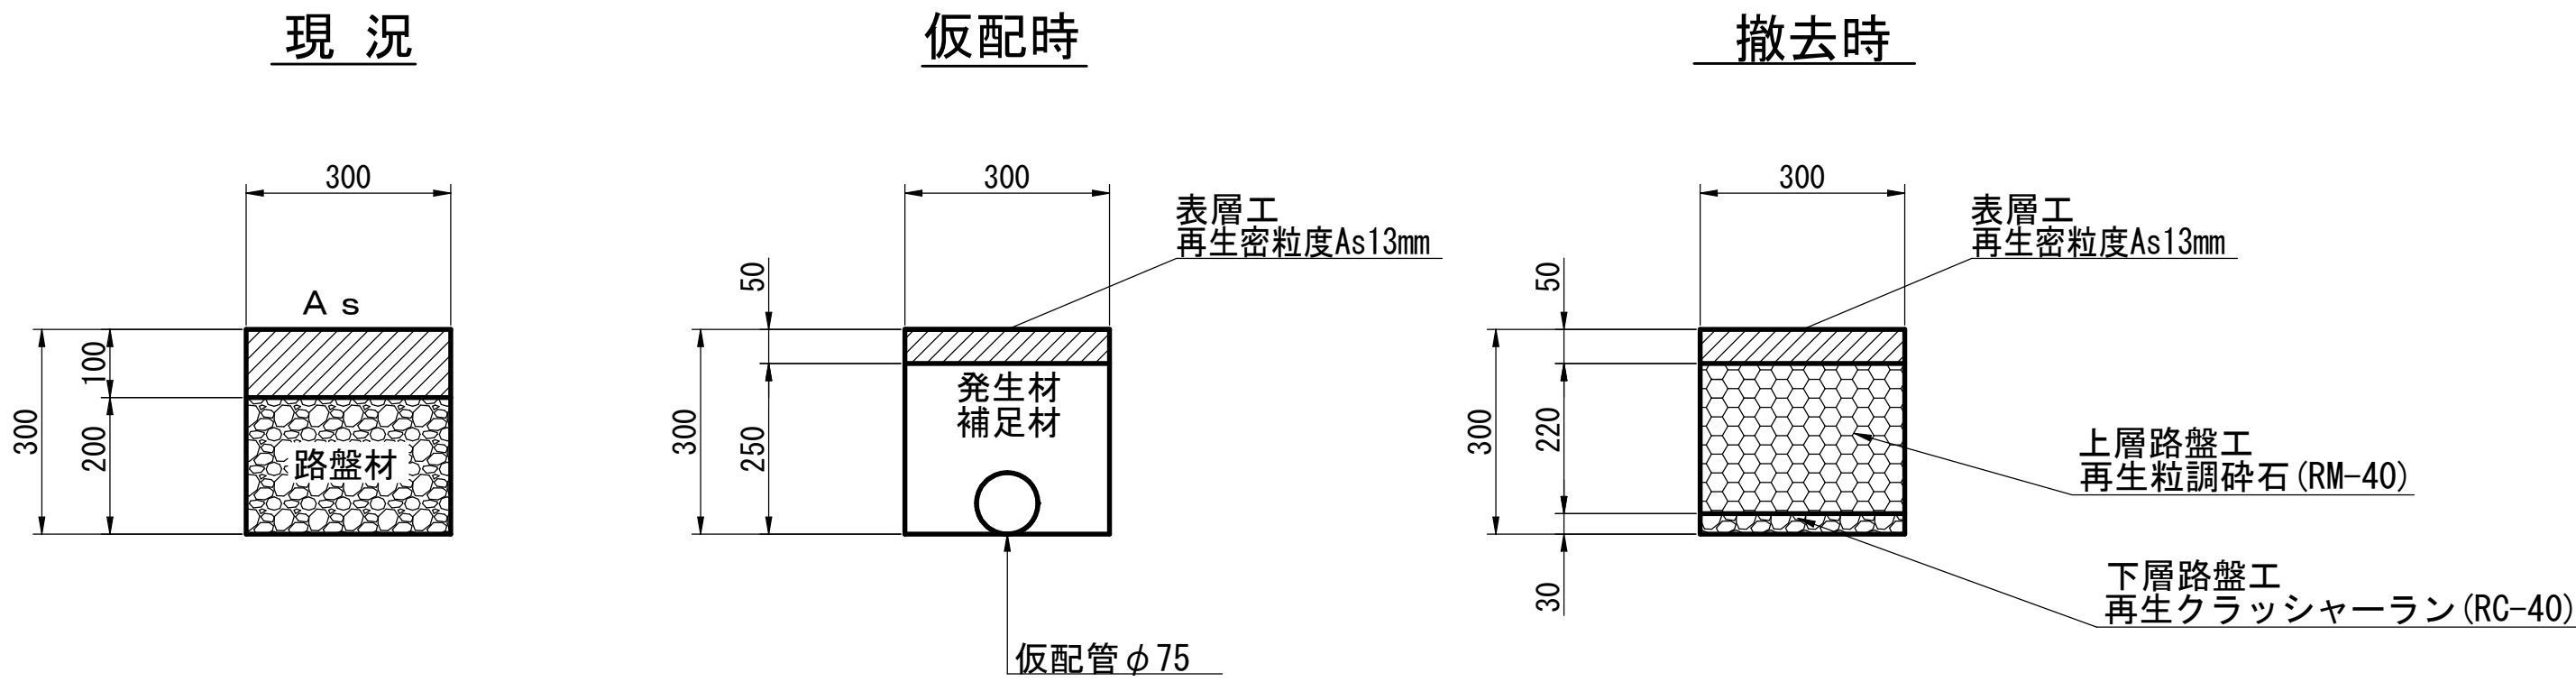

仮配管用連絡箇所復旧図 S=1:20

A復旧


(習志野市道(埋立地)(一般道路)舗装)

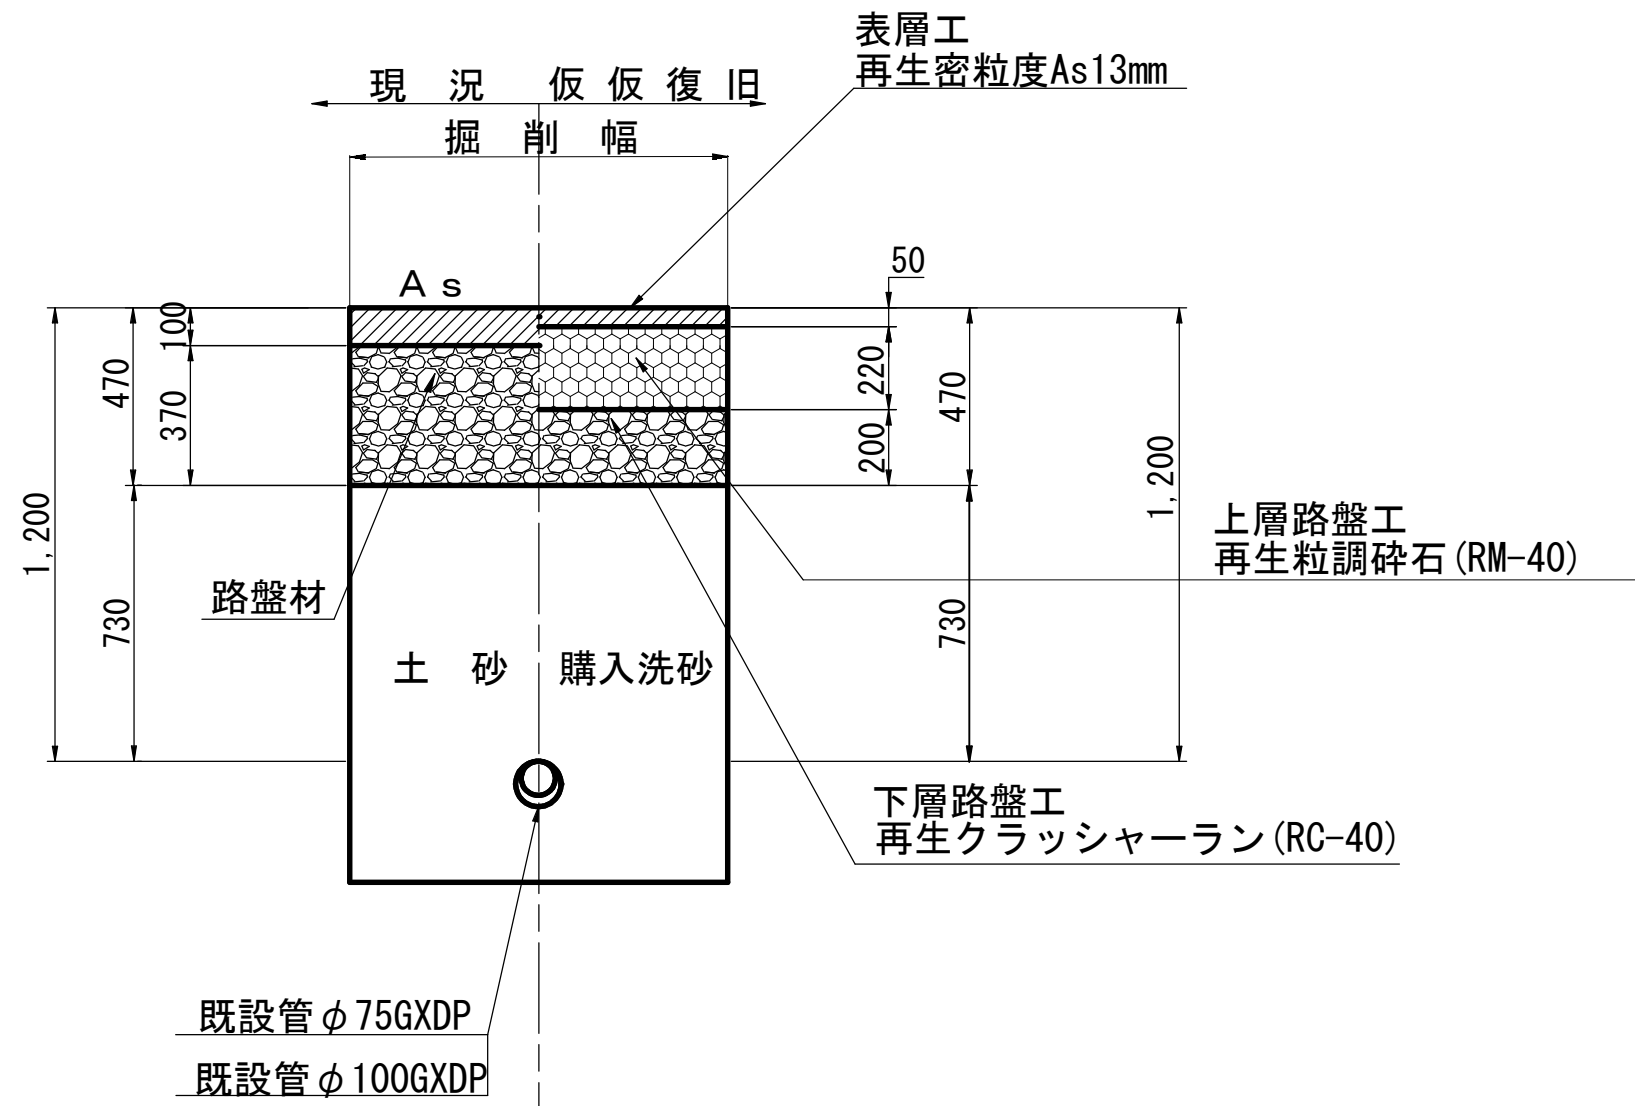

仮配管施工図(参考)

工 事 名 称	習志野市香澄5丁目4番地先 配水管整備工事					
図 面 名 称	仮配管埋設図 仮配管用連絡箇所復旧図					
図 面 数	10 葉 中 7		縮 尺		図 示	
完 成			工事番号		水船8・9第9号	
区 画 記 号	F-11, F-12, G-12		千葉県企業局			
整理番号			施工業者			
所 長		次 長	課 長	設 計	製 図	
所 長		次 長	課 長	監 督	製 図	

仮給水切替平面図 S=1:500

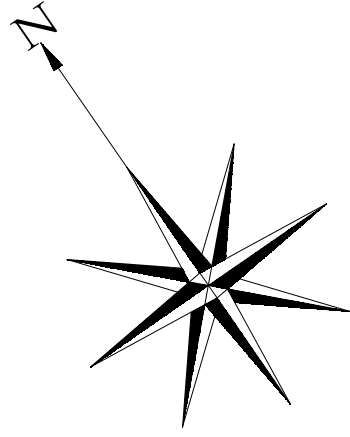

仮配管施工図(参考)

工 事 名 称	習志野市香澄5丁目4番地先 配水管整備工事			
図 名 称	仮給水切替平面図			
図 面 数	10 葉中 8	縮 尺	S=1:500	
完 成	工事番号		水船8・9第9号	
区 画 号	F-11, F-12, G-12		千葉県企業局	
整理番号			施工業者	
所 長	次 長	課 長	設 計	製 図
所 長	次 長	課 長	監 督	製 図

仮給水切替一覧表 S=NONE


工 種	番号	水栓番号	氏 名	取出口径	メ-タ-口径	施工区分	摘 要
φ75施工	1			φ20	φ20	A	既設PP
	2			φ20	φ20	A	既設PP
	3			φ20	φ20	A	既設PP
	4			φ20	φ20	A	既設PP
	5			φ20	φ20	A	既設PP
	6			φ20	φ20	A	既設PP
	7			φ40	-	A	既設SSP
	8			φ20	φ20	A	既設PP
	9			φ20	φ20	A	既設PP
	10			φ20	φ20	A	既設PP
	11			φ25	φ25	A	既設PP
	12			φ20	φ20	A	既設PP
	13			φ20	φ20	A	既設PP
	14			φ20	φ20	A	既設PP
	15			φ20	φ20	A	既設PP
	16			φ20	φ20	A	既設SSP
	17			φ20	φ20	A	既設SSP
	18			φ20	φ20	A	既設PP
	19			φ20	φ20	A	既設SSP
	20			φ20	φ20	A	既設PP
	21			φ20	φ20	A	既設PP
	22			φ20	φ20	A	既設SSP
	23			φ20	φ20	A	既設PP
	24			φ25	φ25	A	既設PP
	25			φ20	φ20	A	既設PP
	26			φ20	-	A	既設PP
	27			φ20	φ20	A	既設PP
	28			φ20	φ20	A	既設SSP
	29			φ20	φ20	A	既設PP
	30			φ20	φ20	A	既設PP
	31			φ20	φ20	A	既設PP
	32			φ20	φ20	A	既設PP
	33			φ20	φ20	A	既設PP
	34			φ20	φ20	A	既設PP
	35			φ20	φ20	A	既設PP
	36			φ20	φ20	A	既設PP
	37			φ20	φ20	A	既設PP
	38			φ20	φ20	A	既設PP
	39			φ20	φ20	A	既設PP
	40			φ20	φ20	A	既設PP
	41			φ25	φ20	A	既設PP
	42			φ25	φ25	A	既設SSP
	43			φ20	φ20	A	既設PP
	44			φ20	φ20	A	既設PP
	45			φ20	φ20	A	既設PP
	46			φ20	φ20	A	既設PP
	47			φ20	-	-	仮給水切替なし
	48			φ20	φ20	A	既設PP
	49			φ20	φ20	A	既設PP
	50			φ20	φ20	A	既設PP

工 種	番号	水栓番号	氏 名	取出口径	メ-タ-口径	施工区分	摘 要
φ75施工	51			φ20	φ20	A	既設PP
	52			φ20	φ20	A	既設PP
	53			φ20	φ20	A	既設PP
	54			φ20	φ20	A	既設SSP
	55			φ20	φ20	A	既設PP
	56			φ25	φ20	A	既設PP
	57			φ20	φ20	A	既設PP
	58			φ20	φ20	A	既設PP
	59			φ20	φ20	A	既設PP
	60			φ20	φ20	A	既設PP
	61			φ20	φ20	A	既設PP
	62			φ20	φ20	A	既設PP
	63			φ20	φ20	A	既設PP
	64			φ20	φ20	A	既設PP
	65			φ20	φ20	A	既設PP
	66			φ20	φ20	A	既設PP
	67			φ20	φ20	A	既設SSP
	68			φ20	φ20	A	既設SSP
	69			φ20	φ20	A	既設SSP
	70			φ20	φ20	A	既設PP
	71			φ20	φ20	A	既設PP
	72			φ20	φ20	A	既設PP
	73			φ20	-	A	既設PP
	74			φ20	φ20	A	既設SSP
	75			φ20	φ20	A	既設PP
	76			φ20	φ20	A	既設PP
	77			φ20	φ20	A	既設PP
	78			φ20	φ20	A	既設PP
	79			φ20	φ20	A	既設PP
	80			φ20	φ20	A	既設PP
	81			φ25	φ25	A	既設PP
	82			φ25	-	A	既設SSP
	83			φ20	φ20	A	既設PP
	84			φ20	φ20	A	既設PP
	85			φ20	φ20	A	既設PP
	86			φ40	-	A	VSP
	87			φ20	φ20	A	既設PP
	88			φ20	φ20	A	既設PP
	89			φ40	-	A	既設SSP
	90			φ20	φ20	A	既設PP
	91			φ25	-	A	既設PP
	92			φ20	φ20	A	既設PP
	93			φ20	φ20	A	既設SSP
	94			φ20	φ20	A	既設PP
	95			φ20	φ20	A	既設PP
	96			φ20	φ20	A	既設PP
	97			φ20	φ20	A	既設PP
	98			φ20	φ20	A	既設PP

工 種	番号	水栓番号	氏 名	取出口径	メ-タ-口径	施工区分	摘 要
φ100施工	101			φ20	φ20	A	既設PP
	102			φ20	φ20	A	既設PP
	103			φ20	φ20	A	既設PP
	104			φ20	φ20	A	既設SSP
	105			φ20	φ20	A	既設PP
	106			φ20	φ20	A	既設PP
	107			φ20	φ20	A	既設PP
	108			φ20	φ20	A	既設PP
	109			φ20	φ20	A	既設PP
	110			φ20	φ20	A	既設PP
	111			φ20	φ20	A	既設PP
	112			φ20	φ20	A	既設PP
	113			φ20	φ20	A	既設PP
	114			φ20	φ20	A	既設PP
	115			φ20	φ20	A	既設SSP
	116			φ20	φ20	A	既設SSP

仮給水管切替集計表							
施工	φ 20		φ 25		φ 40		合計
	A	B	A	B	A	B	
φ 75	86		8		3		97
φ 100	16						16
合 計	102		8		3		113

仮給水切替土工標準図 S=NONE

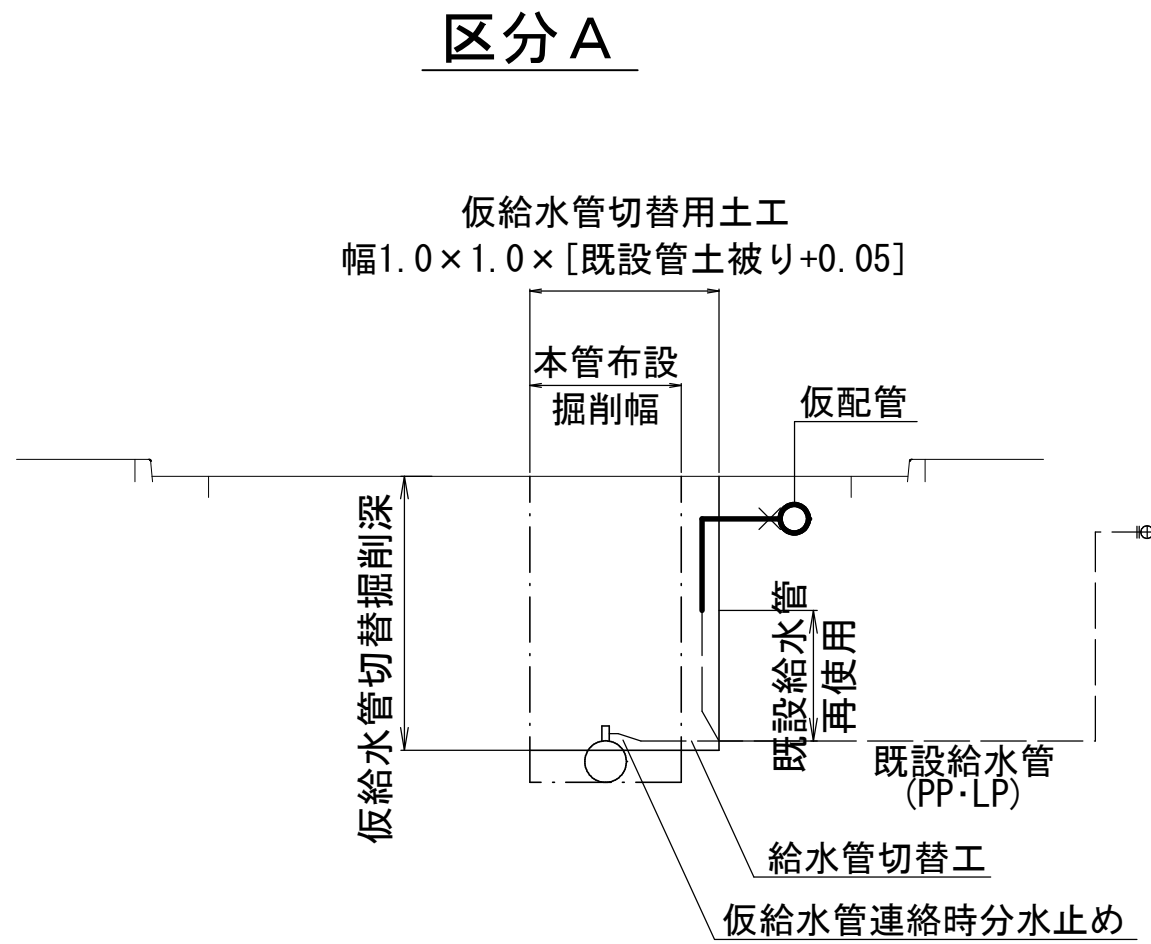

仮配管施工図(参考)

工 事 名 称	習志野市香澄5丁目4番地先配水管整備工事				
図 名 称	仮給水切替一覧表 仮給水切替土工標準図				
図 面 数	10 葉 中 9	縮 尺	S=NONE		
完 成			工事番号	水船 8 ・ 9 第 9 号	
区 画 号	F-11, F-12, G-12		千葉県企業局		
整理番号			施 工 業 者		
所 長	次 長		課 長	設 計	製 図
所 長	次 長		課 長	監 督	製 図


仮配管用連絡箇所詳細図 S=NONE

概要図

オ箇所		カ箇所	
ウ箇所		エ箇所	
ア箇所		イ箇所	


オ箇所詳細図

Iタイプ

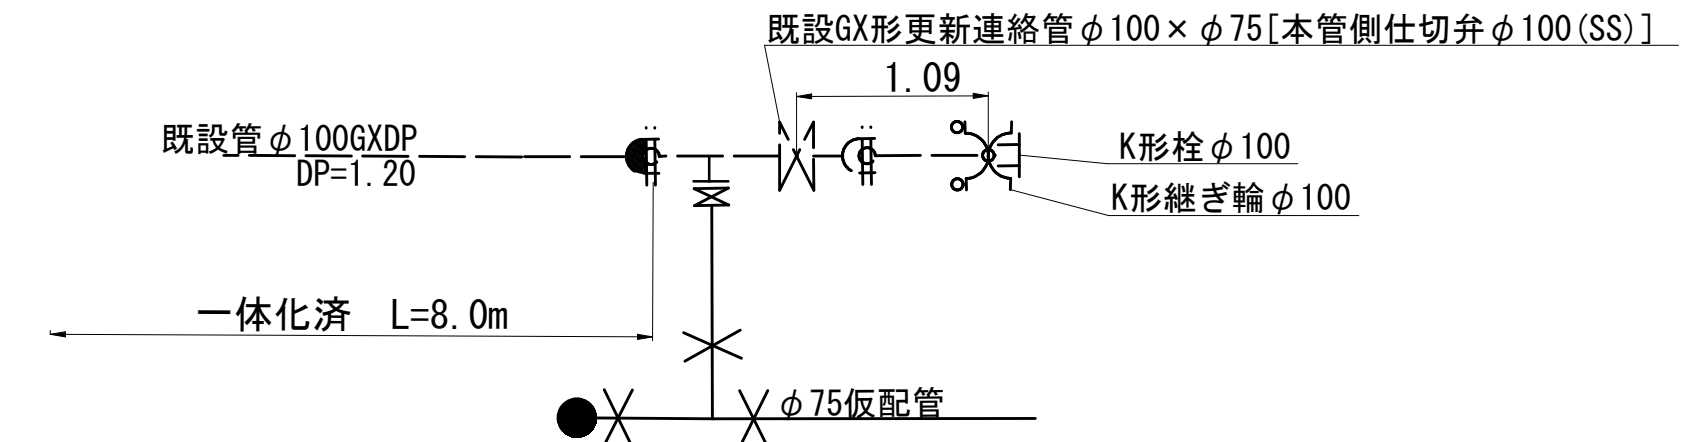


カ箇所詳細図

Dタイプ

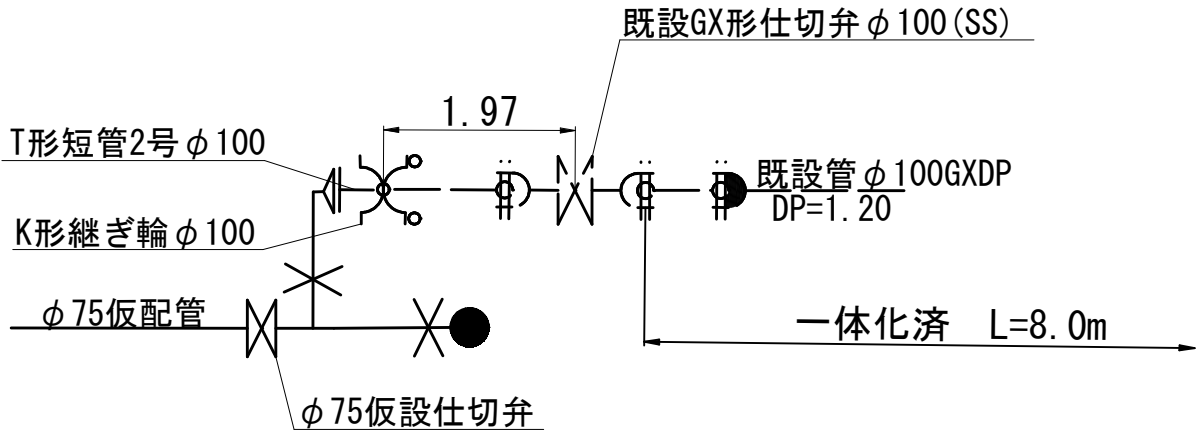


ウ箇所詳細図

Iタイプ

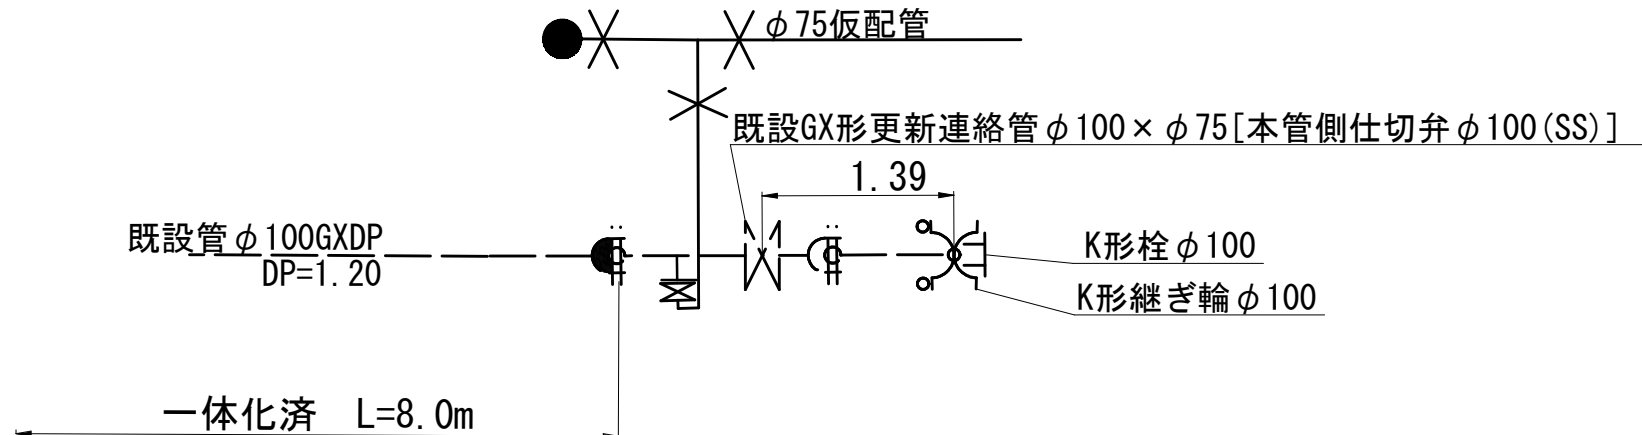


エ箇所詳細図

Dタイプ

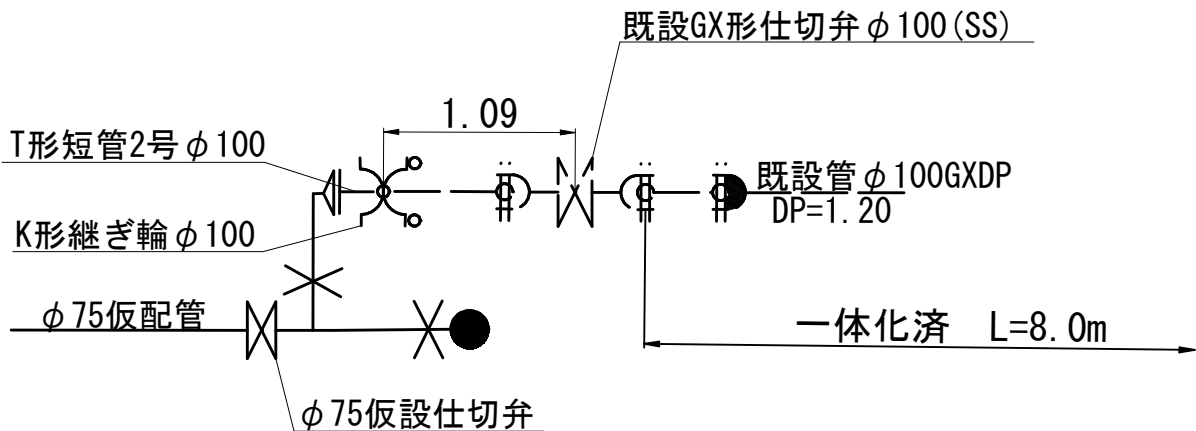


ア箇所詳細図

Iタイプ

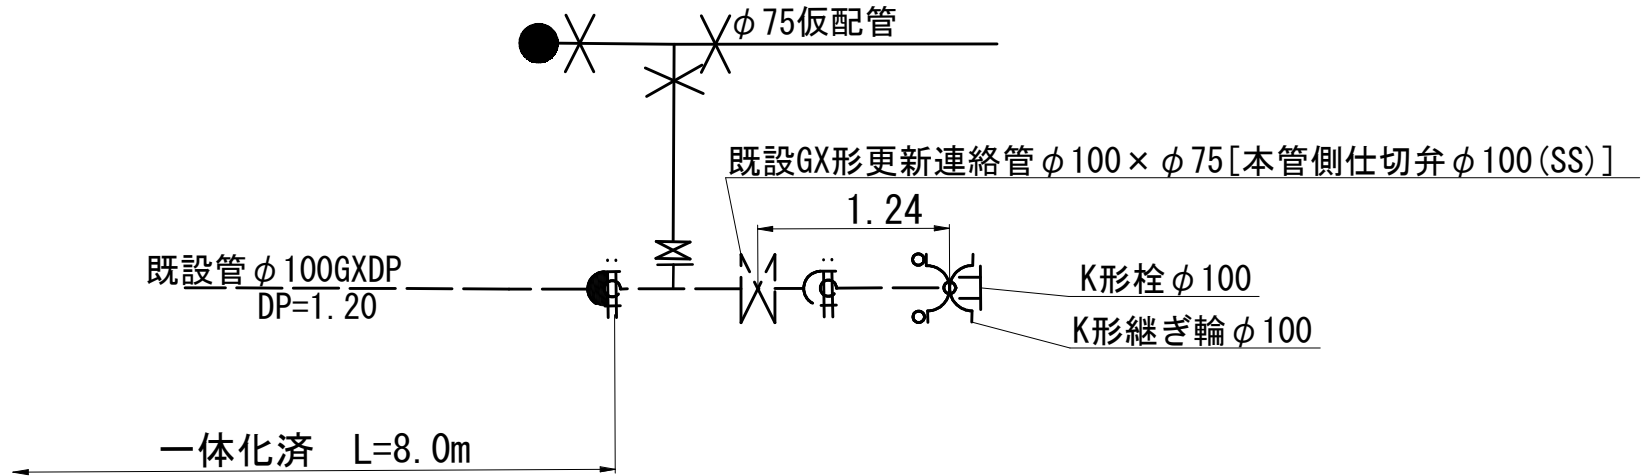

イ箇所詳細図

Dタイプ

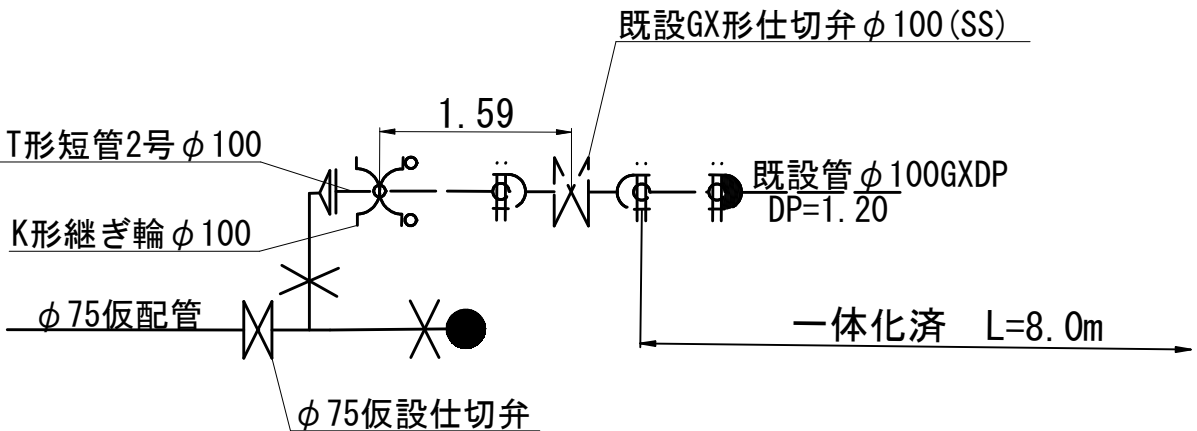

仮配管施工図(参考)




工 事 名	習志野市香澄5丁目4番地先 配水管整備工事				
図 名	仮配管用連絡箇所詳細図				
図 面 数	10 葉中 10	縮 尺	S=NONE		
完 成	工事番号		水船8・9第9号		
区 画 記 号	F-11, F-12, G-12		千葉県企業局		
整理番号			施工業者		
所 長	次 長	課 長	設 計	製 図	
所 長	次 長	課 長	監 督	製 図	



凡 例	
内 訳	種別
A 復旧 市道車道（一般部）	






工事 名称	智志野市香澄5丁目4番地先 配水管整備工事				
図面 図数	路面本復旧平面図				
完成 区画 区記	4葉中1		縮尺	S=1:500	
完成 区画 区記			工事番号	水船8・9第9号	
整理番号	F-11, F-12, G-12		千葉県企業局		
所長	次長	課長	設計	製図	
所長	次長	課長	監督	製図	

路面本復旧求積図 S=NONE

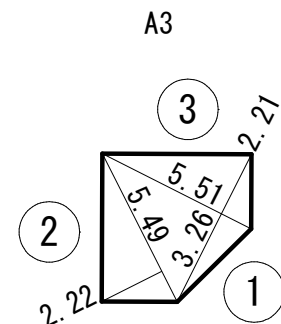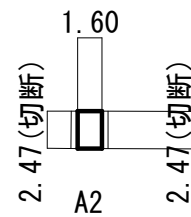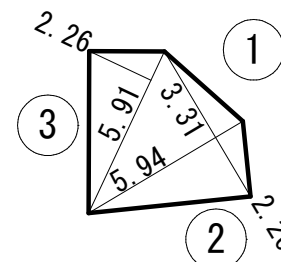A5

A6

  3
2.21
5.53
3.26
5.50
2.23
1
2

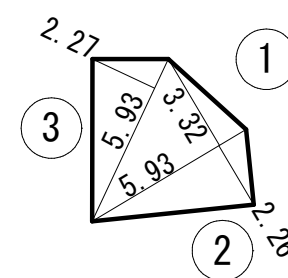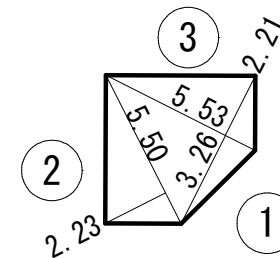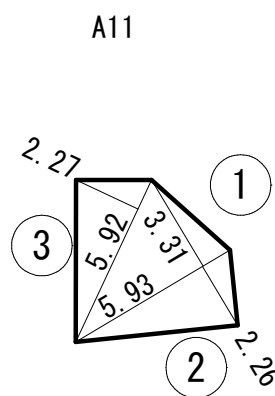ΑΕA9[illegible]

工名	事称	習志野市香澄5丁目4番地先 配水管整備工事			
図名	面称	路面本復旧求積図			
図枚	面数	4 葉中 2		縮 尺	S=NONE
完 成		工事番号		水船8・9第9号	
区 画	区 画	F-11, F-12, G-12		千葉県企業局	
整理番号		施工業者			
所長	次長	課長		設計	製図
所長	次長	課長		監督	製図

舗装面積集計表・舗装面積求積表 S=NONE

舗装面積集計表

	種別	φ 75		φ 100	
		復旧面積	舗装切断 (m)	復旧面積	舗装切断 (m)
A 復旧	習志野市道埋立地一般道路	1703. 61	696. 53	357. 30	147. 92

舗装面積求積表

A復旧 習志野市道埋立地F断面一般道路

φ 75施工	上辺		底辺	高さ		面積	切断長
A 1－①	20. 00	×		2. 47	=	49. 40	22. 47
②	20. 00	×		2. 47	=	49. 40	20. 00
③	20. 00	×		2. 47	=	49. 40	20. 00
④	20. 00	×		2. 47	=	49. 40	20. 00
⑤	20. 00	×		2. 47	=	49. 40	20. 00
⑥	20. 00	×		2. 47	=	49. 40	20. 00
⑦	20. 00	×		2. 47	=	49. 40	20. 00
⑧	2. 71	×		2. 47	=	6. 69	5. 18
A 2	1. 60	×		2. 47	=	3. 95	4. 94
A 3	三斜求積より					= 21. 16	7. 36
A 4－①	20. 00	×		2. 49	=	49. 80	20. 00
②	20. 00	×		2. 49	=	49. 80	20. 00
③	20. 00	×		2. 49	=	49. 80	20. 00
④	20. 00	×		2. 49	=	49. 80	20. 00
⑤	20. 00	×		2. 49	=	49. 80	20. 00
⑥	19. 99	×		2. 49	=	49. 78	19. 99
A 5	三斜求積より					= 23. 22	7. 86
A 6	三斜求積より					= 21. 25	7. 36
A 7－①	20. 00	×		2. 50	=	50. 00	20. 00
②	20. 00	×		2. 50	=	50. 00	20. 00
③	20. 00	×		2. 50	=	50. 00	20. 00
④	20. 00	×		2. 50	=	50. 00	20. 00
⑤	20. 00	×		2. 50	=	50. 00	20. 00
⑥	15. 93	×		2. 50	=	39. 83	15. 93
A 8	三斜求積より					= 23. 27	7. 87
A 9	三斜求積より					= 21. 25	7. 37
A 10－①	20. 00	×		2. 50	=	50. 00	20. 00
②	20. 00	×		2. 50	=	50. 00	20. 00
③	20. 00	×		2. 50	=	50. 00	20. 00
④	20. 00	×		2. 50	=	50. 00	20. 00
⑤	20. 00	×		2. 50	=	50. 00	20. 00
⑥	11. 89	×		2. 50	=	29. 73	11. 89
A 11	三斜求積より					= 23. 23	7. 87
A 13	(2. 51	+	4. 66)	×	0. 5	×	2. 69 = 9. 64 7. 35
A 14－①	20. 00	×		2. 51	=	50. 20	20. 00
②	20. 00	×		2. 51	=	50. 20	20. 00
③	20. 00	×		2. 51	=	50. 20	20. 00
④	20. 00	×		2. 51	=	50. 20	20. 00
⑤	20. 00	×		2. 51	=	50. 20	20. 00
⑥	20. 00	×		2. 51	=	50. 20	20. 00
⑦	20. 00	×		2. 51	=	50. 20	20. 00
⑧	0. 58	×		2. 51	=	1. 46	3. 09
側溝控除1	(0. 95+1. 90) × 0. 5 × 0. 53 × 21					= -15. 86	
側溝控除2	(1. 75+2. 75) × 0. 5 × 0. 53 × 1					= -1. 19	
計						1703. 61	696. 53


舗装面積求積表

A復旧 習志野市道埋立地一般道路

φ 100施工	上辺		底辺	高さ		面積	切断長
A 12－①	20. 00	×		2. 50	=	50. 00	22. 50
②	20. 00	×		2. 50	=	50. 00	20. 00
③	20. 00	×		2. 50	=	50. 00	20. 00
④	20. 00	×		2. 50	=	50. 00	20. 00
⑤	20. 00	×		2. 50	=	50. 00	20. 00
⑥	20. 00	×		2. 50	=	50. 00	20. 00
⑦	20. 00	×		2. 50	=	50. 00	20. 00
⑧	2. 92	×		2. 50	=	7. 30	5. 42
計						357. 30	147. 92

工 事 名 称	習志野市香澄5丁目4番地先 配水管整備工事				
図 面 名 称	舗装面積集計表・舗装面積求積表				
図 面 数	4 葉 中 3		縮 尺		S=NONE
完 成			工事番号		水船8・9第9号
区 画 記 号	F-11、F-12、G-12		千葉県企業局		
整理番号			施工業者		
所 長		次 長	課 長	設 計	製 図
所 長		次 長	課 長	監 督	製 図

区画線設置工平面図 S=1:500

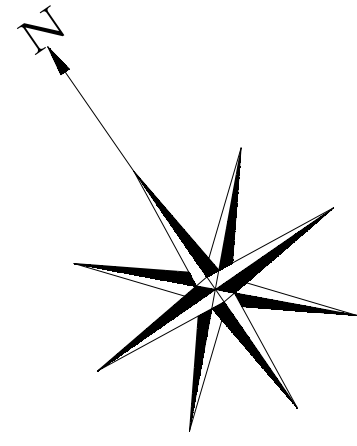

種別	計算式	合計延長
ゼブラ 白 W=45cm	2.50	2.5m
文字・記号 白 W=15cm換算	18.6	18.6m

種別	計算式	合計延長
ゼブラ 白 W=45cm	2.50	2.5m
文字・記号 白 W=15cm換算	18.6	18.6m



工 事 名 称	習志野市香澄5丁目4番地先 配水管整備工事				
図 面 名 称	区画線設置工平面図				
図 枚 数	4 葉 中 4		縮 尺	S=1:500	
完 成			工事番号	水船8・9第9号	
区 画 記 号	F-11, F-12, G-12		千葉県企業局		
整理番号			施 工 業 者		
所 長	次 長		課 長	設 計	製 図
所 長	次 長		課 長	監 督	製 図