 



案内図 S=1:5,000



工事箇所
船橋市西船6丁目7番地先



管網図 S=1:2,500

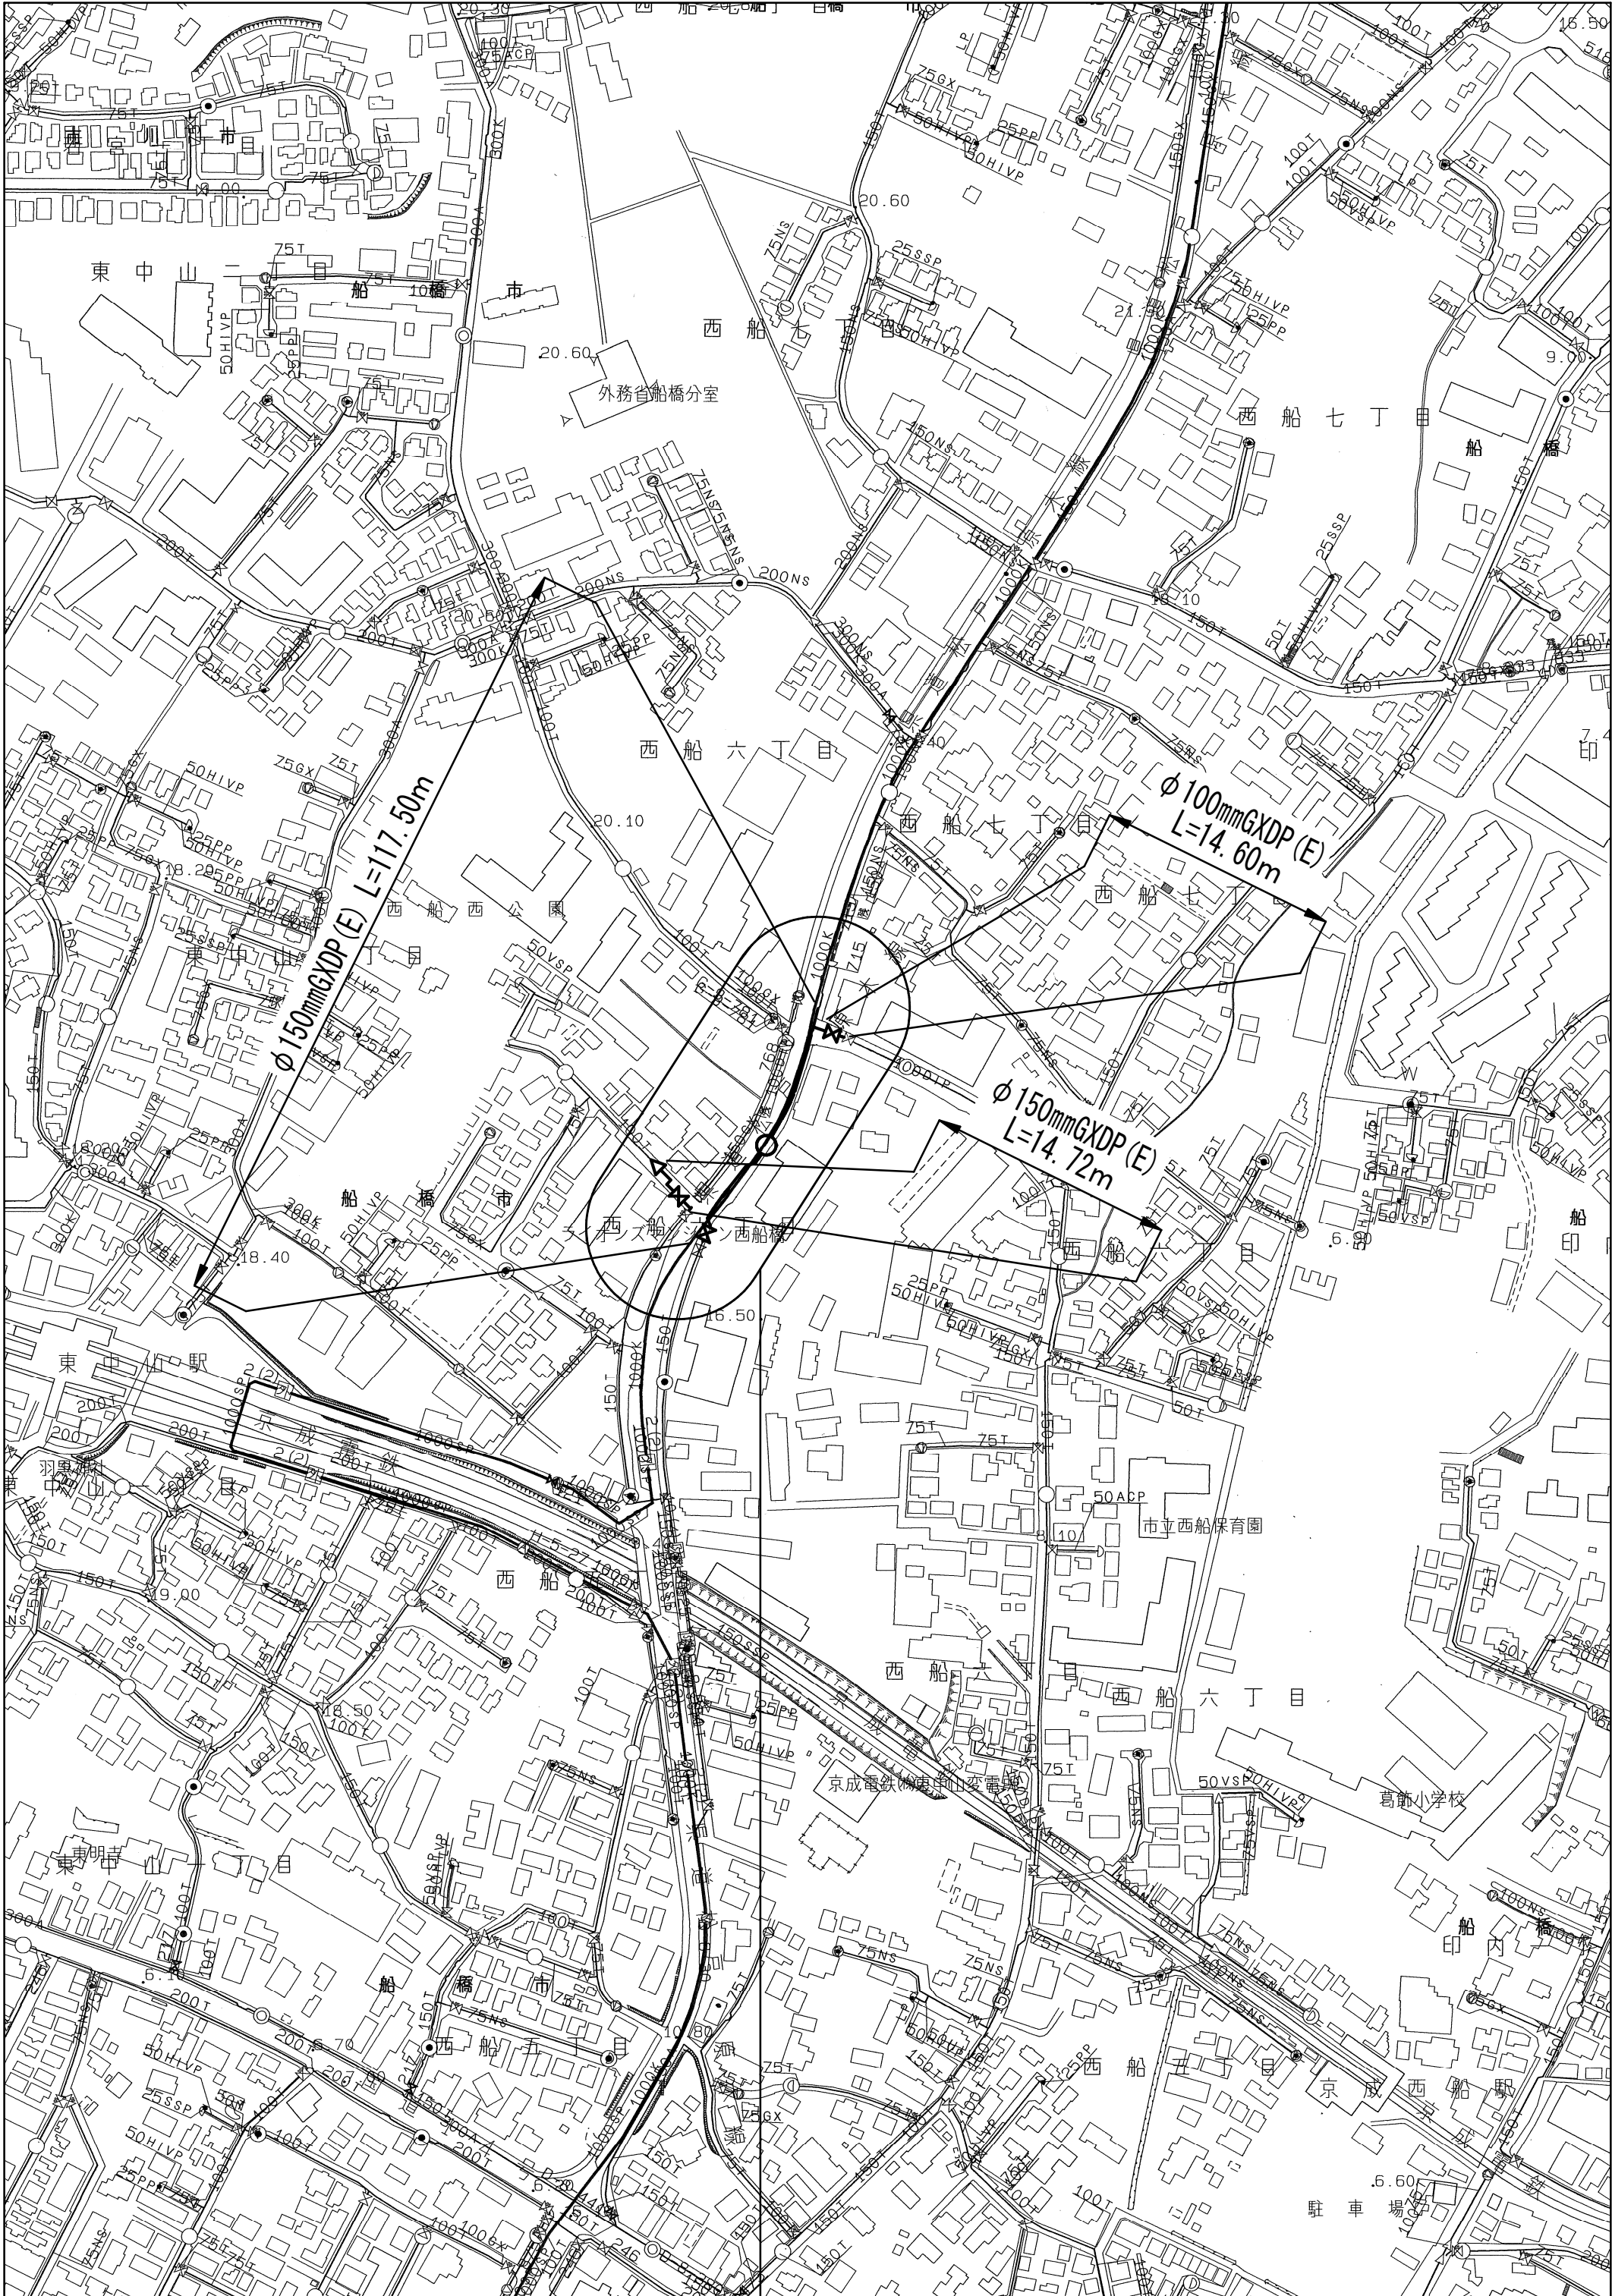

工事箇所 (D-8-23)
船橋市西船6丁目7番地先

 


図 面 目 次		
16 葉中 1	案内図・管網図	
16 葉中 2	布設計集表	
16 葉中 3	平面図 (1/2)	
16 葉中 4	平面図 (2/2)	
16 葉中 5	単独撤去平面図	
16 葉中 6	横断面図	
16 葉中 7	路面復旧図	
16 葉中 8	配管参考図 (1/4)	
16 葉中 9	配管参考図 (2/4)	
16 葉中 10	配管参考図 (3/4)	
16 葉中 11	配管参考図 (4/4)	
16 葉中 12	付帯工平面図	
16 葉中 13	付帯工構造図 (1/2)	
16 葉中 14	付帯工構造図 (2/2)	
16 葉中 15	給水切替平面図	
16 葉中 16	給水切替一覧表	


占用許可番号	許可年月日

浅層埋設					
工 事 名	船橋市西船6丁目7番地先 配水管整備工事				
図 面 名	案内図・管網図				
図 面 枚 数	16 葉中 1	縮 尺	図 示		
完 成 区 画 記 号	年 月 日		工事番号	水船8第60号	
整理番号	D-8		千葉県企業局		
所長	次長	課長	設計	監	製
所長	次長	課長	監督	監	製

布設集計表 S=NONE



施工総延長	施 工 形 態	布 設 工			新設管 土被り	撤 去 工			既設管 土被り	鋪 装 種 別	埋 材 料	掘 削 形 態	仕 切 弁		消 火 栓		備 考					
		布設工	管 種	延 長		口 径	管 種	延 長					設 置	撤 去	設 置	撤 去						
φ100施工 φ100mmGXDP (E) 布設工 L=14.60m φ100mmADP撤去工 L=19.40m 撤去工 L=14.60m 単独撤去工 L= 4.80m	夜 間	A	GXDP	2.20	2.00	100	ADP	2.20	1.20	A	改良土	機械	1 (R) (夜間)	—	—	—	栓取外し連絡工 (土工事なし)	φ100ADP-1 (夜間)				
	夜 間	B1	GXDP	9.41	1.20	100	ADP	9.41	1.00	B	改良土	機械					仮設不断水止水栓筐撤去工 (土工事なし)	φ100ADP -1 (夜間)				
	夜 間	B2	GXDP	2.99	2.00	100	ADP	2.99	1.00	B	改良土	機械					フランジ蓋設置工	φ75 -1 (B復旧) (DP=1.00) (夜間)				
	夜 間	B単独撤去工				100	ADP	4.80	1.00	B	改良土	機械					二つ割特殊押輪設置工 (仮配管時施工済)	φ100ADP-3 (夜間)				
φ150施工 φ150mmGXDP (E) 布設工 L=132.22m φ100mmGXDP撤去工 L= 8.84m φ100mmTDP撤去工 L=19.55m 撤去工 L= 4.08m 単独撤去工 L=15.47m φ150mmGXDP撤去工 L= 1.80m φ150mmADP撤去工 L=110.73m 撤去工 L=76.63m 単独撤去工 L=34.10m φ150mmTDP撤去工 L= 6.50m 撤去工 L= 1.60m 単独撤去工 L= 4.90m	夜 間	A1	GXDP	32.27	1.50	—	—	—	—	A	改良土	機械	2 (R) ② (夜間) φ100 1 (SS) (緑石無) (夜間) φ100 1 (JIS) (緑石無) (夜間)	φ100 1 (単口) ② (夜間)	1 (角形) (夜間)	栓取外し連絡工 (土工事なし) 栓取外し連絡工 (土工事なし) 栓取外し連絡工 (土工事なし) 栓取外し連絡工 (土工事なし) 仮設不断水止水栓筐撤去工 (土工事なし) フランジ蓋設置工 フランジ蓋設置工 フランジ蓋設置工 フランジ蓋設置工 仮設不断水止水栓 (残置) (仮配管時施工済) 仮設不断水止水栓 (残置) (仮配管時施工済) 離脱防止金具設置工 (仮配管時施工済) 離脱防止金具設置工 (仮配管時施工済) NS形移動防止金具設置工 (仮配管時施工済) 試掘工W1.0m×L1.0m (既設水道管位置確認) 試掘工W1.0m×L1.0m (残置管位置確認) 耐摩板巻付け工	φ100TDP -1 (夜間)					
	夜 間	A2	GXDP	7.20	1.50	150	ADP	7.20	1.40	A	改良土	機械					φ150GXDP-1 (夜間)					
	夜 間	A3	GXDP	2.48	1.70	150	ADP	2.48	1.40	A	改良土	機械					φ150NSDP-1 (夜間)					
	夜 間	A4	GXDP	2.26	2.00	150	ADP	2.26	1.40	A	改良土	機械					φ150TDP -1 (夜間)					
	夜 間	A1単独撤去工				100	TDP	7.80	1.60	A	改良土	機械					φ150ADP -2 (夜間)					
	夜 間	A2単独撤去工				150	ADP	8.70	1.60	A	改良土	機械					φ100-3 (B復旧) (DP=1.10) (夜間)					
	夜 間	A3単独撤去工				150	TDP	1.80	1.60	A	改良土	機械					φ100-2 (C復旧) (DP=0.80) (夜間)					
	夜 間	B1	GXDP	7.50	0.80	100	GXDP	7.50	0.80	B	改良土	機械					φ100-1 (C復旧) (DP=1.00) (夜間)					
	夜 間	B2	GXDP	4.08	0.80	100	TDP	4.08	1.10	B	改良土	機械					φ100-1 (E復旧) (DP=1.20) (夜間)					
	夜 間	B単独撤去工				100	TDP	5.07	1.10	B	改良土	機械					φ100TDP -1 (夜間)					
	夜 間	C1	GXDP	4.00	0.80	150	ADP	4.00	1.40	C	改良土	機械					φ150NSDP-1 (夜間)					
	夜 間	C2	GXDP	2.80	0.90	—	—	—	—	C	改良土	機械					φ100TDP -2 (夜間)					
	夜 間	C3	GXDP	34.94	1.00	150	ADP	34.94	1.40	C	改良土	機械					φ150TDP -2 (夜間)					
	夜 間	C4	GXDP	2.74	1.00	150	ADP	2.74	1.40	C	改良土	機械					φ150NSDP-1 (夜間)					
	夜 間	C5	GXDP	1.60	1.00	150	TDP	1.60	1.40	C	改良土	機械					φ150-4 (C復旧) (DP=1.40) (夜間)					
	夜 間	C6	GXDP	1.26	1.50	150	ADP	1.26	1.40	C	改良土	機械					φ150-1 (A復旧) (DP=1.20) (夜間)					
	夜 間	C7	GXDP	0.85	1.70	150	ADP	0.85	1.40	C	改良土	機械					φ150-1 (夜間)					
	夜 間	C8	GXDP	0.80	1.70	—	—	—	—	C	改良土	機械										
	夜 間	C単独撤去工				150	ADP	24.90	1.40	C	改良土	機械										
	夜 間	D1	GXDP	1.34	0.80	100	GXDP	1.34	0.80	D	改良土	機械										
	夜 間	D2	GXDP	1.80	0.80	150	GXDP	1.80	0.80	D	改良土	機械										
	夜 間	D単独撤去工				100	TDP	2.60	1.10	D	改良土	機械										
	夜 間	E1	GXDP	11.70	0.80	150	ADP	11.70	1.40	E	改良土	機械										
	夜 間	E2	GXDP	9.20	0.80	150	ADP	9.20	1.40	E	改良土	機械										
	夜 間	E3	GXDP	2.70	0.90	—	—	—	—	E	改良土	機械										
	夜 間	E4	GXDP	0.70	1.70	—	—	—	—	E	改良土	機械										
	夜 間	E1単独撤去工				150	TDP	3.10	1.20	E	改良土	機械										
	夜 間	E2単独撤去工				150	ADP	0.50	1.40	E	改良土	機械										

S=1 : 500

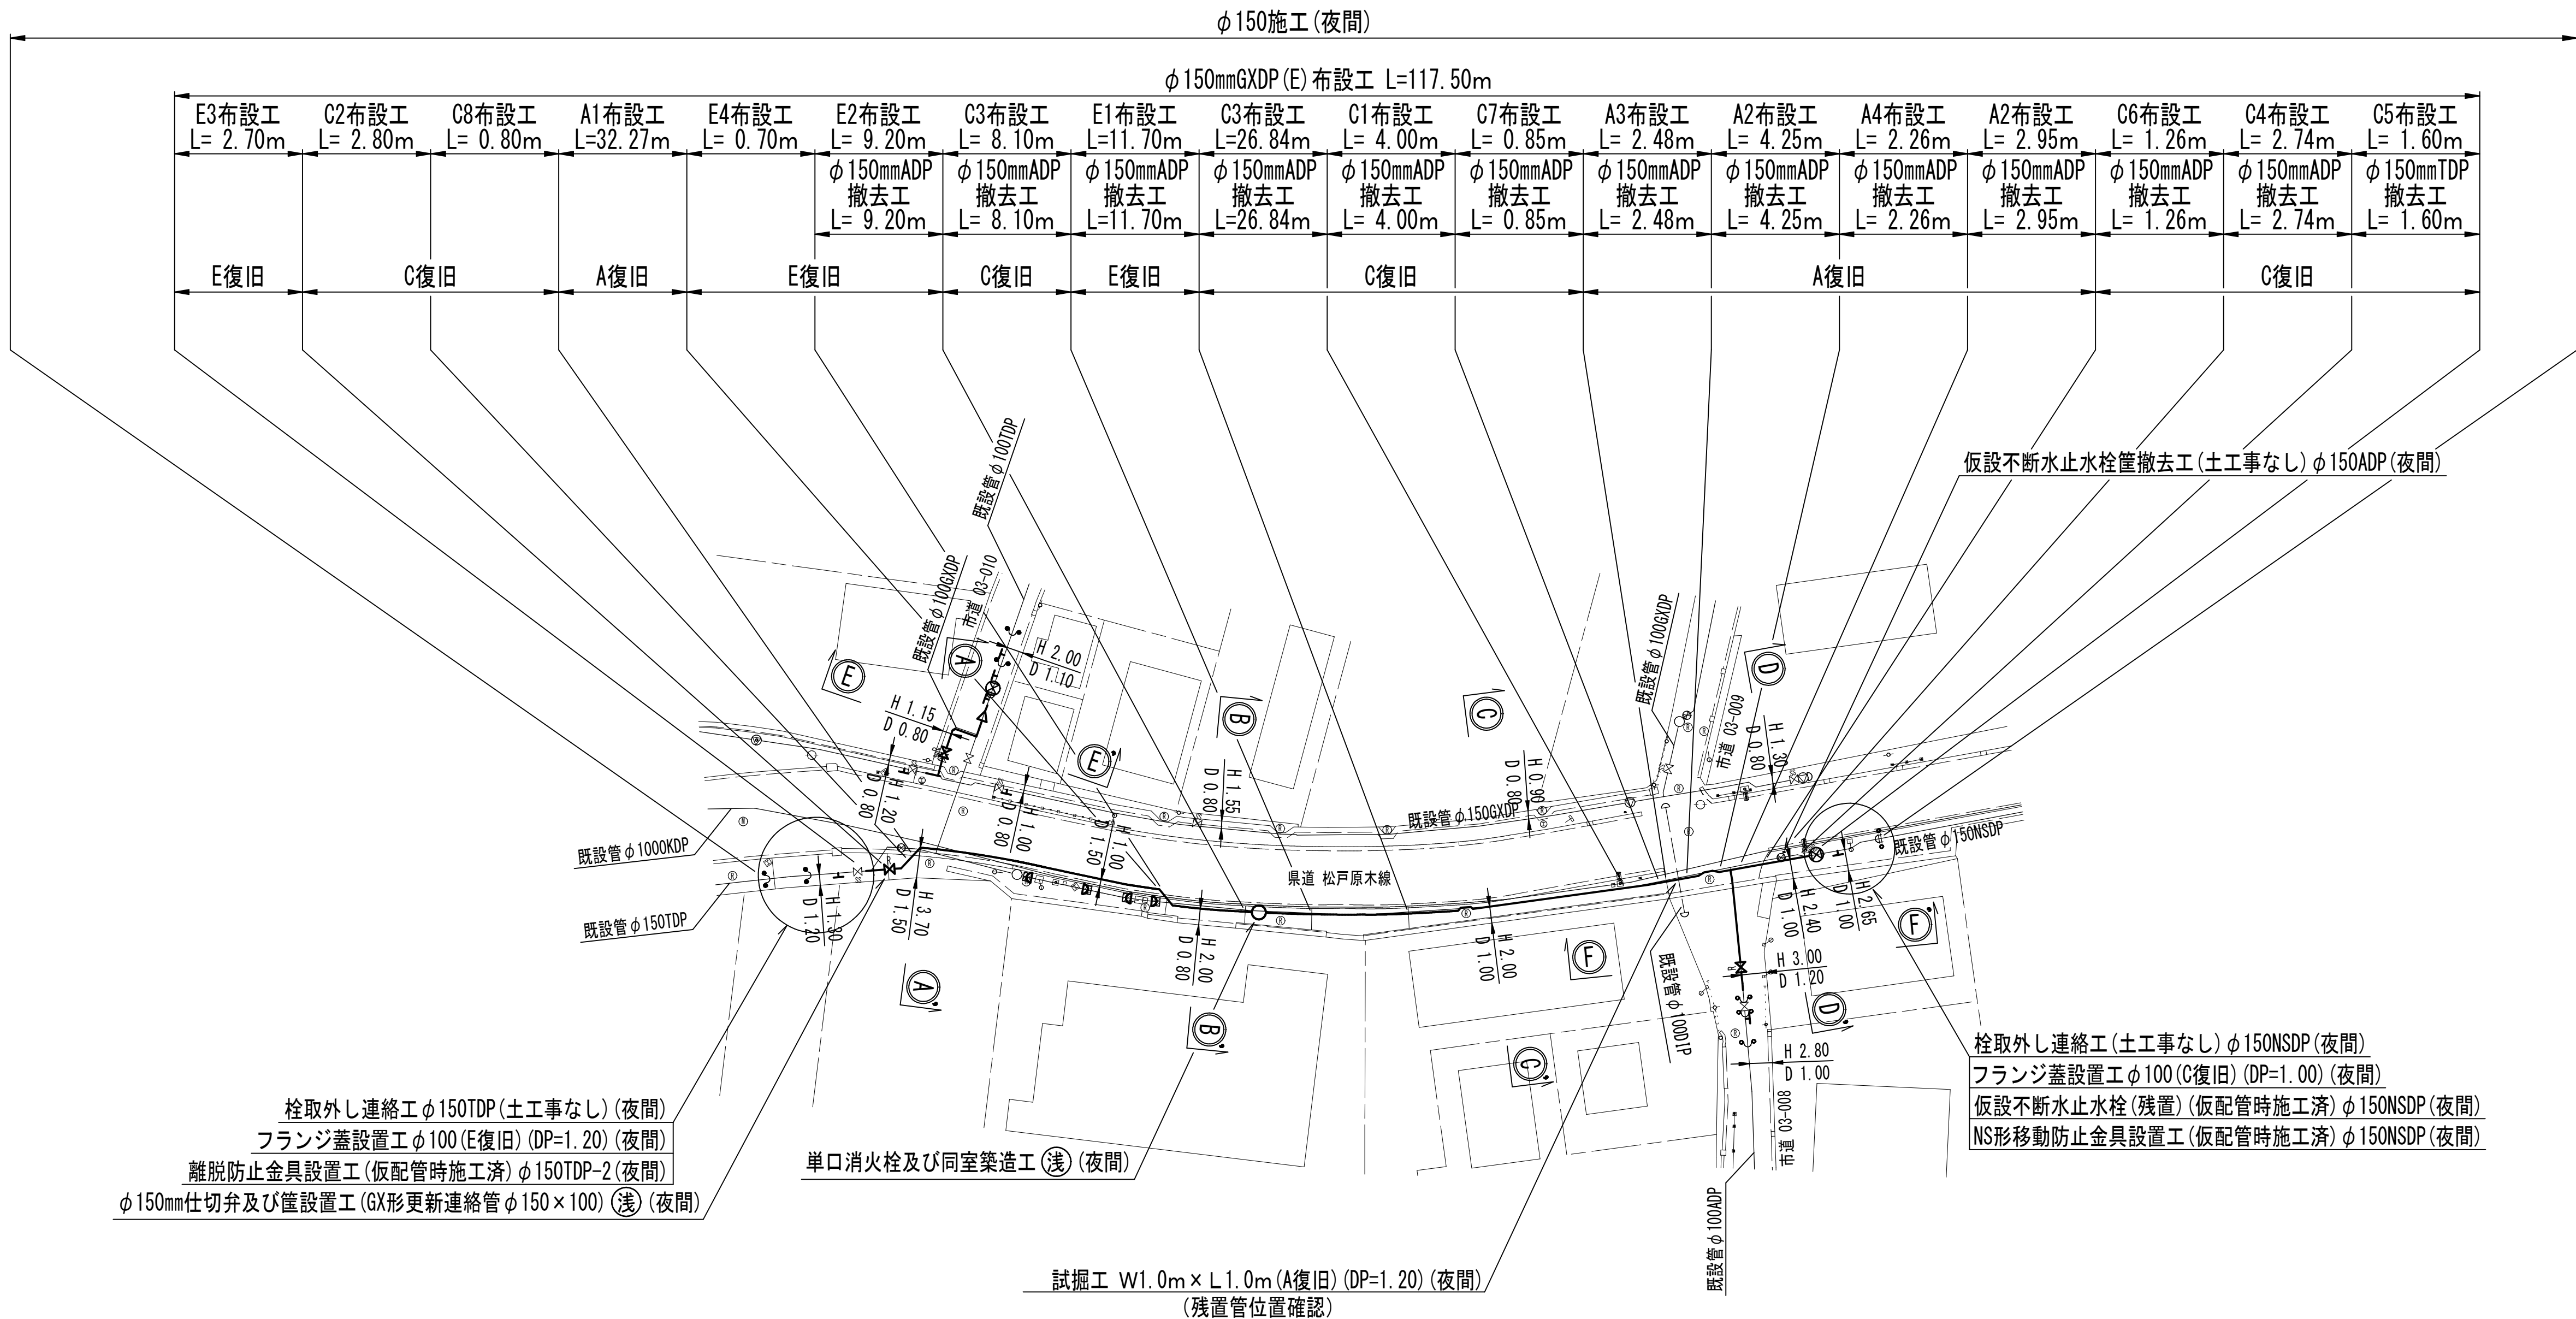



工事 名称		船橋市西船6丁目7番地先 配水管整備工事					
図面 名称		平面図(1/2)					
図枚 面数		16葉中 3		縮尺		1:500	
完成 区画		年 月 日		工事番号		水船8第60号	
区画 番号		D-8		千葉県企業局			
整理番号				施工業者			
所長	次長	課長	設計	製図			
所長	次長	課長	監督	製図			

平面図(2/2) S=1:500

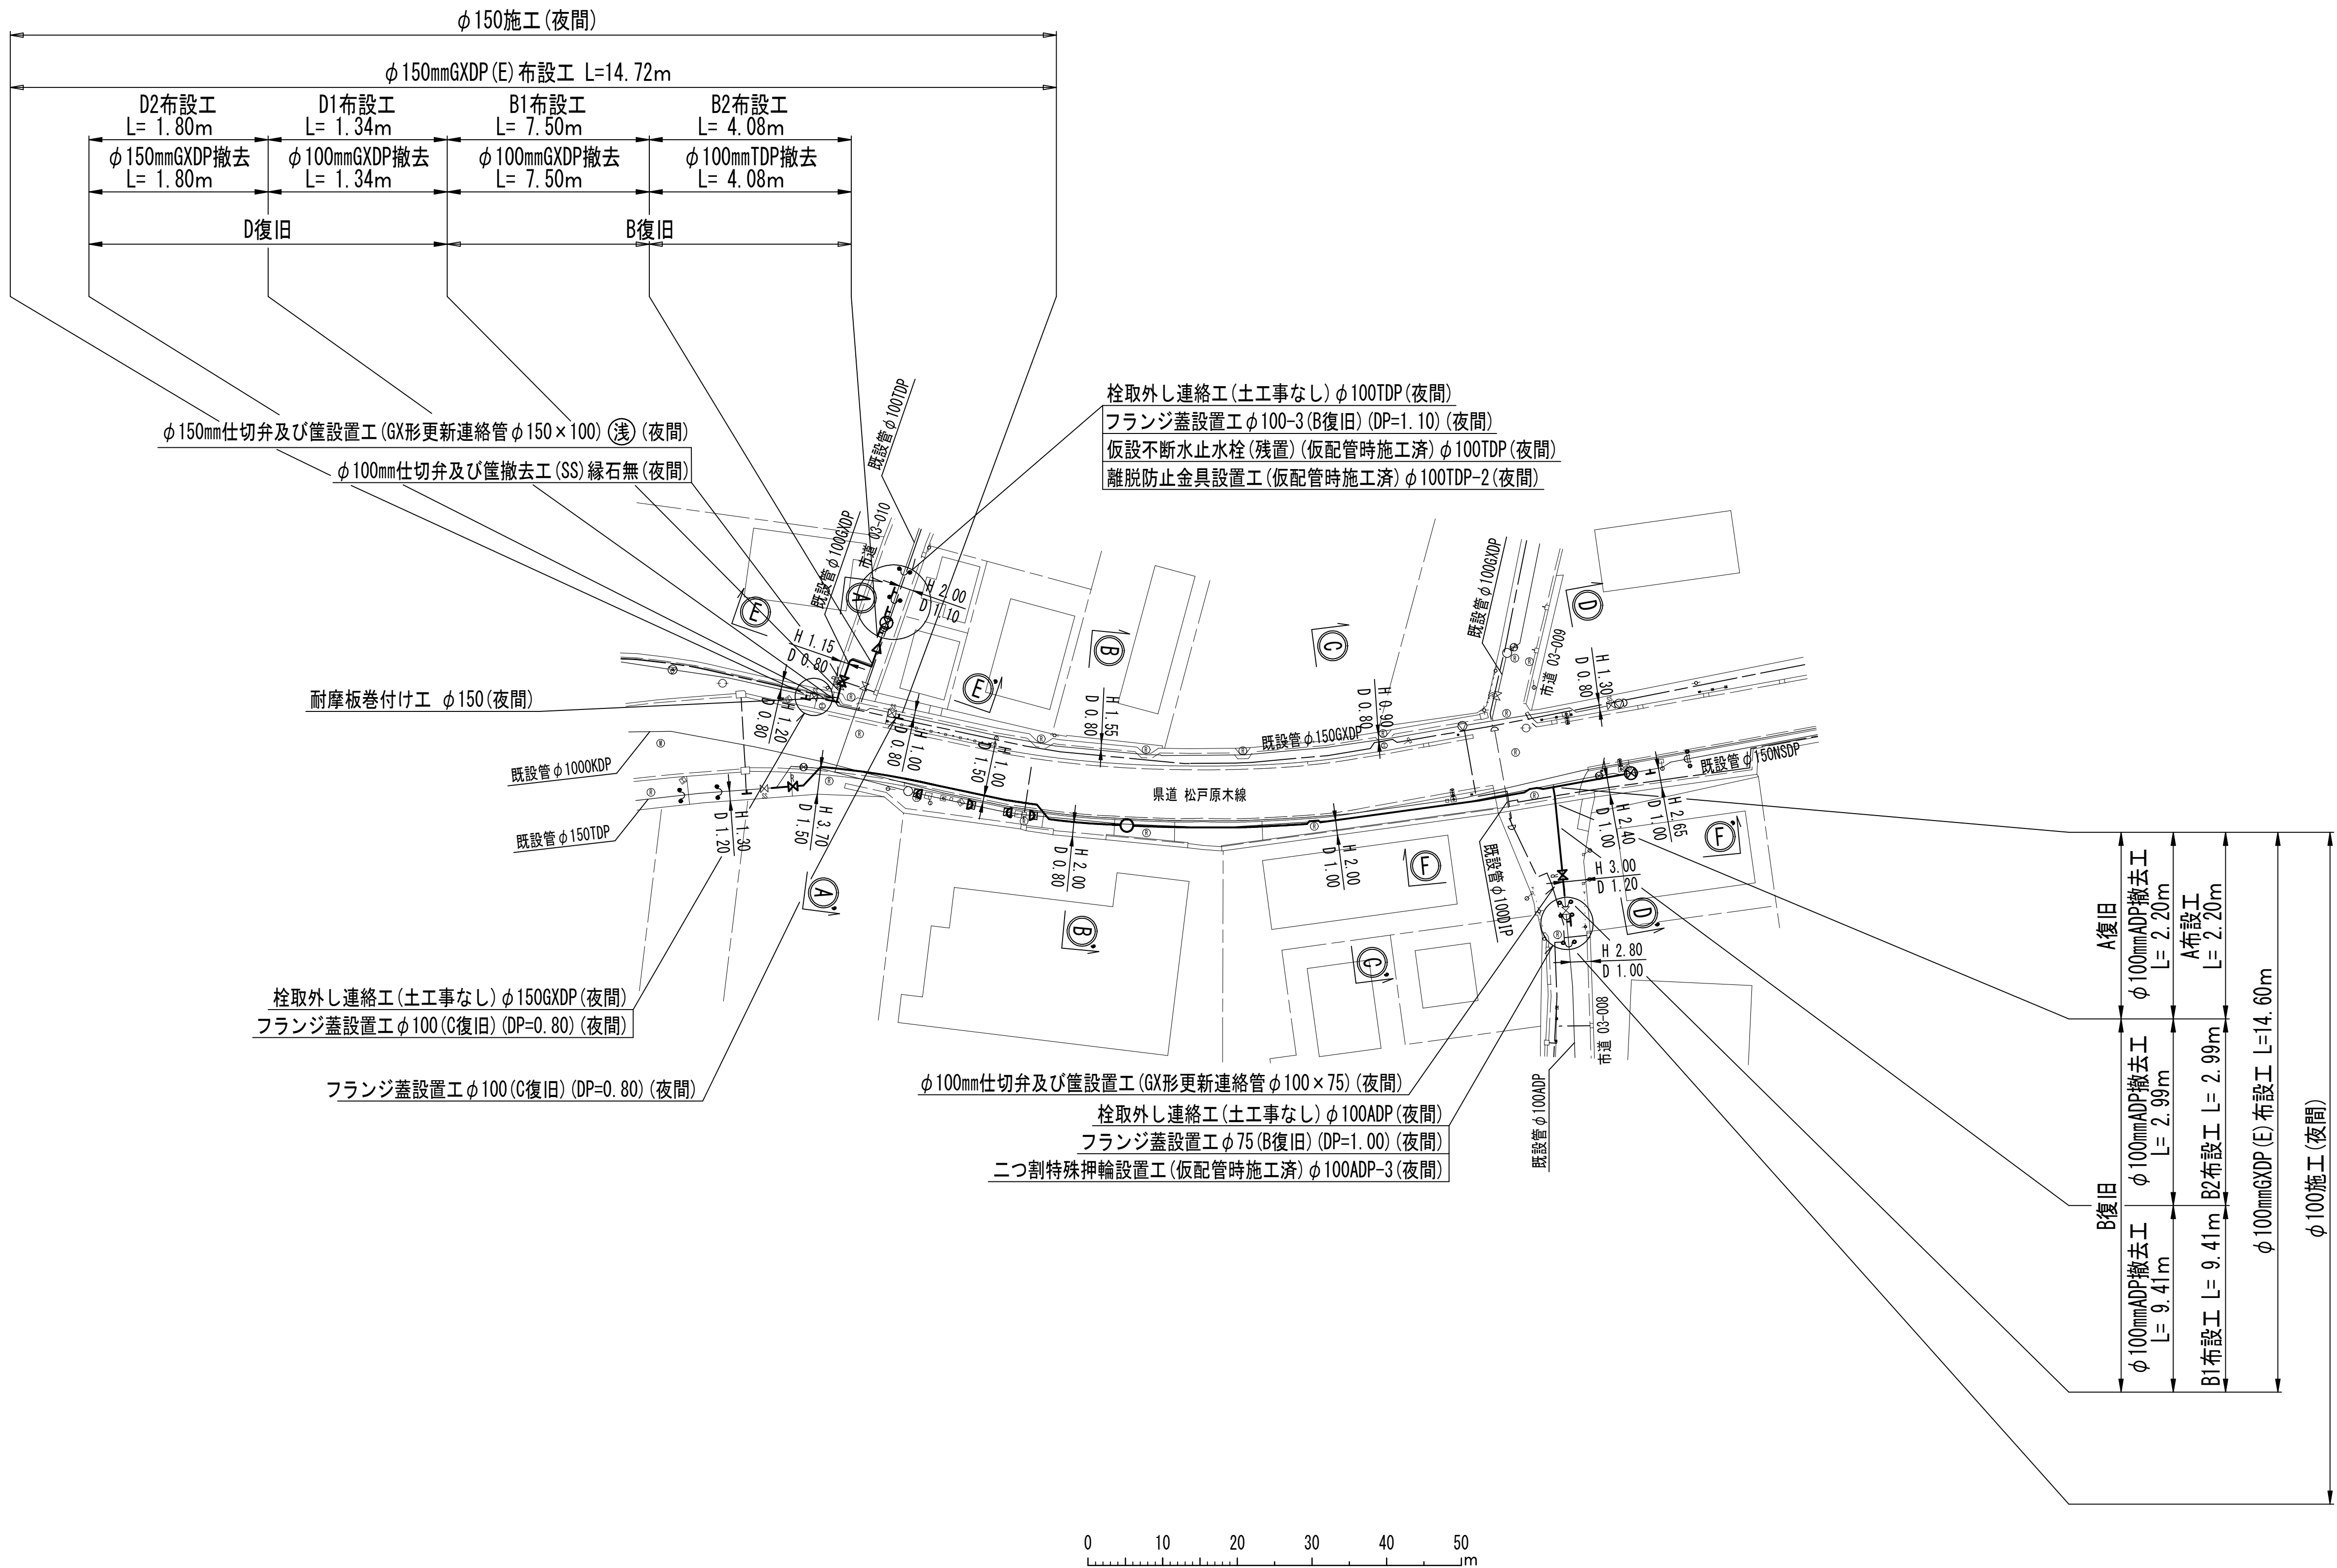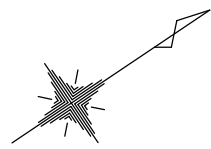






浅層埋設					
工 事 名	船橋市西船6丁目7番地先 配水管整備工事				
図 面 名	平 面 図(2/2)				
図 面 数	16 葉 中 4	縮 尺	1:500		
完 成	年 月 日	工事番号	水船8第60号		
区 画 記 号	D-8	千葉県企業局			
整理番号	施工業者				
所長	次長	課長	設計	製図	
所長	次長	課長	監督	製図	

单独撤去平面図 S=1:500

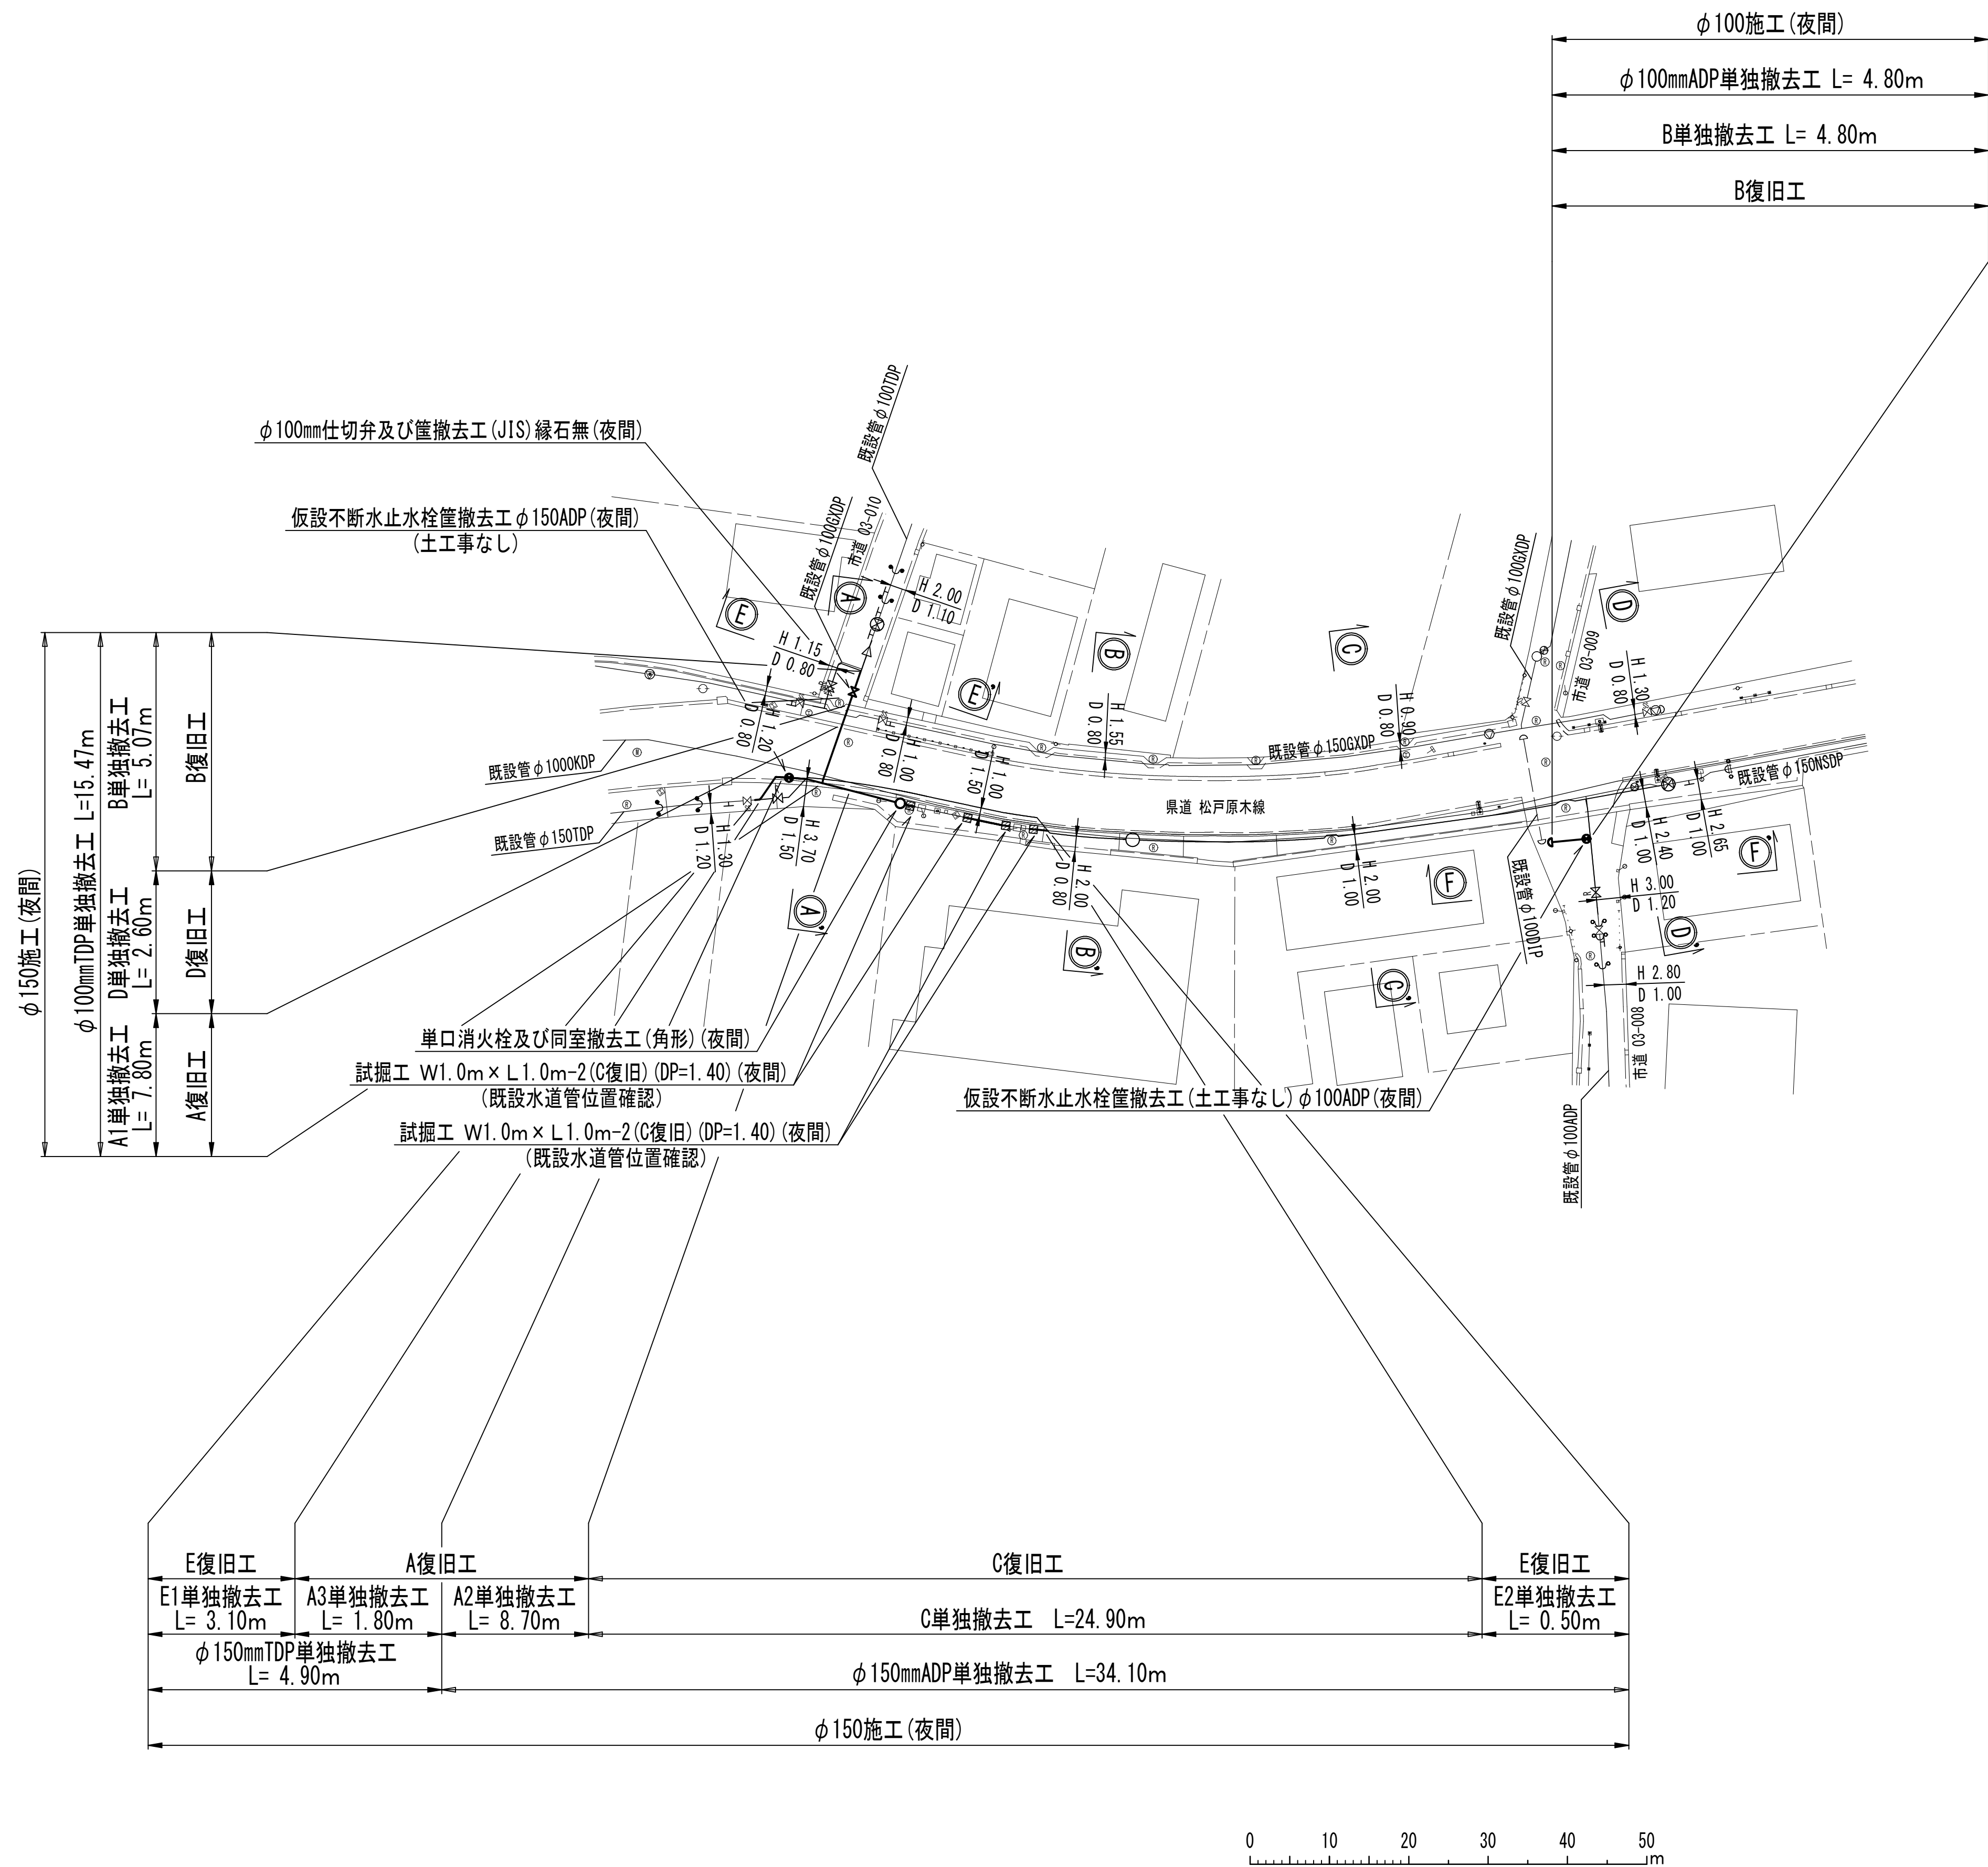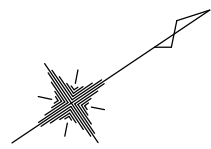

浅層埋設					
工 事 名	船橋市西船6丁目7番地先 配水管整備工事				
図 面 名	単独撤去平面図				
図 面 数	16 葉 中 5	縮 尺	1:500		
完 成	年 月 日	工事番号	水船8第60号		
区 画 記 号	D-8	千葉県企業局			
整理番号			施工業者		
所長	次長	課長	設計	製図	
所長	次長	課長	監督	製図	

     S=1 : 50




工 事 名 称	船橋市西船6丁目7番地先 記水管整備工事				
図 面 名 称	横断面図				
図 枚 数	16 葉 中 6		縮 尺		1:50
完 成	年 月 日		工事番号		水船8第60号
区 画 図	D-8		千葉県企業局		
整理番号			施工業者		
所長	次長	課長	設計	製図	
所長	次長	課長	監督	製図	

路面復旧図 S=1:20


A復旧

県道 設計構造[D]

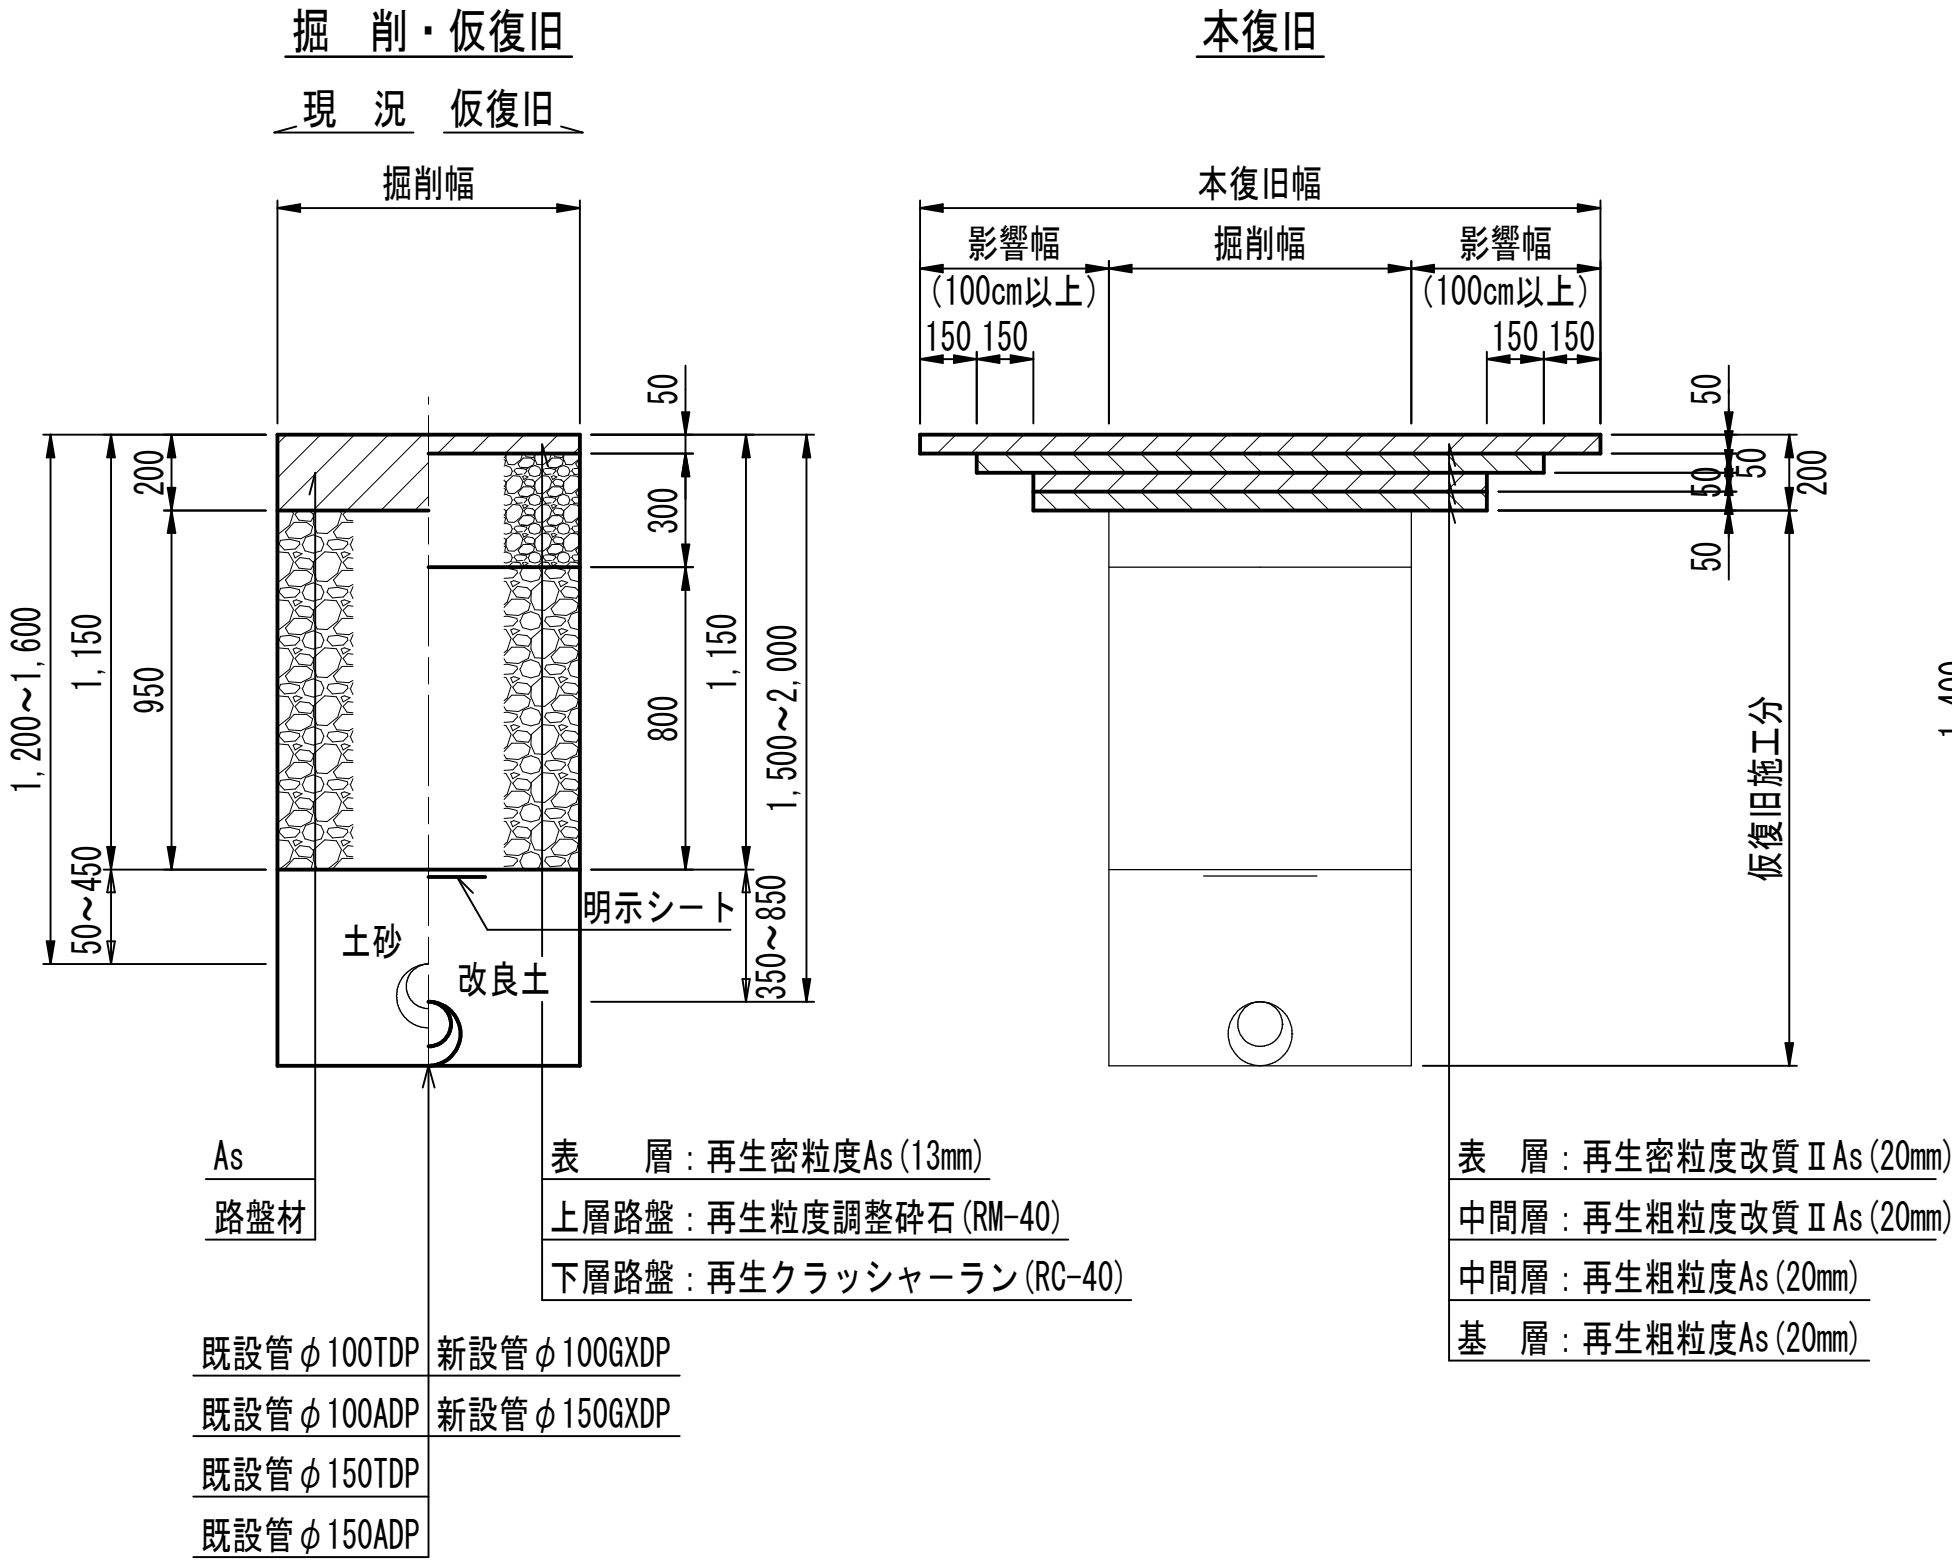


C復旧

県道歩道一般 (透水性)

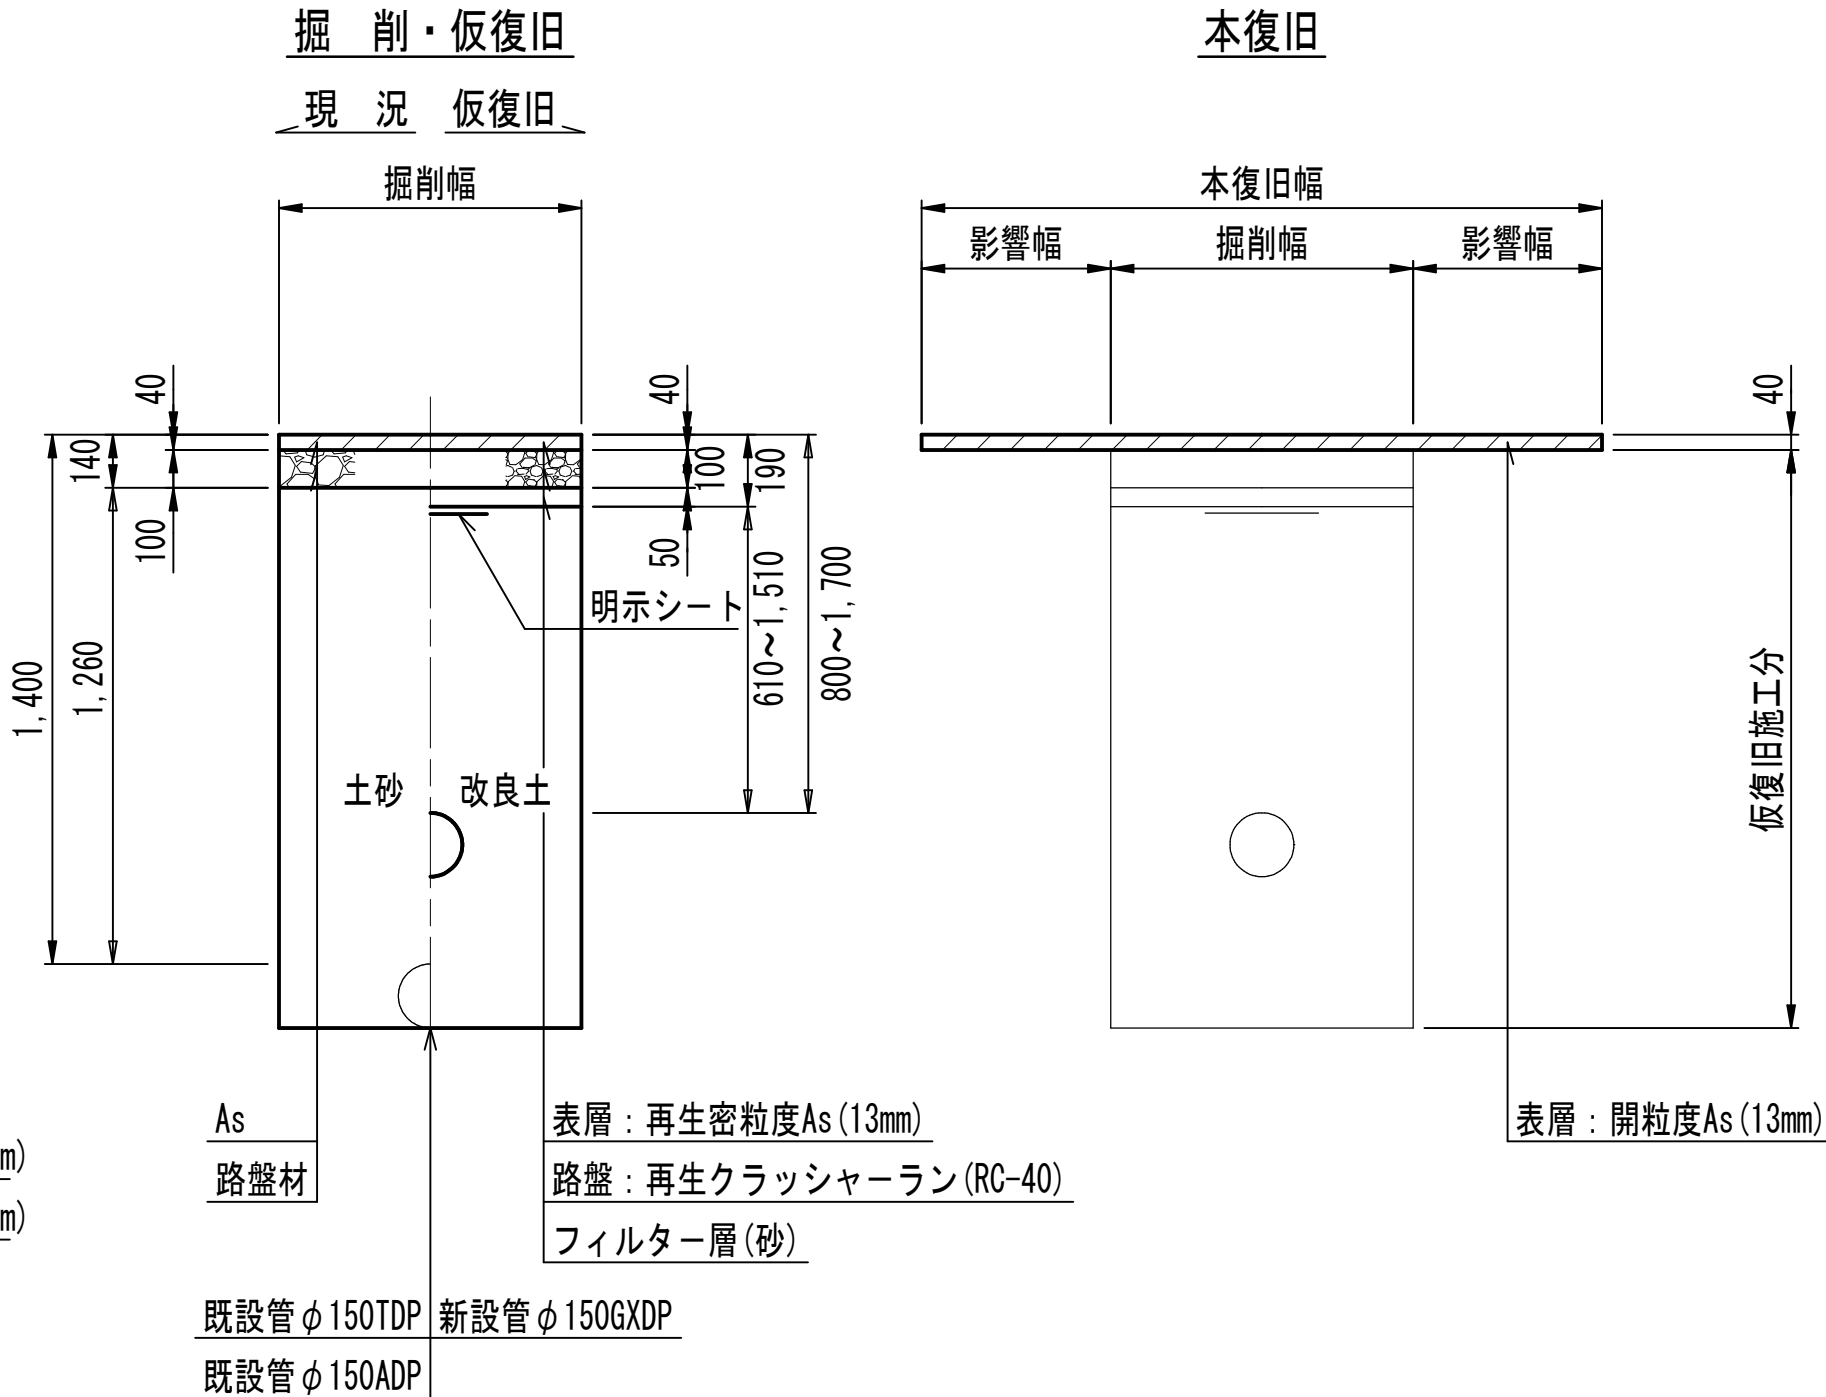


E復旧

県道歩道乗入 8m以下 (透水性)

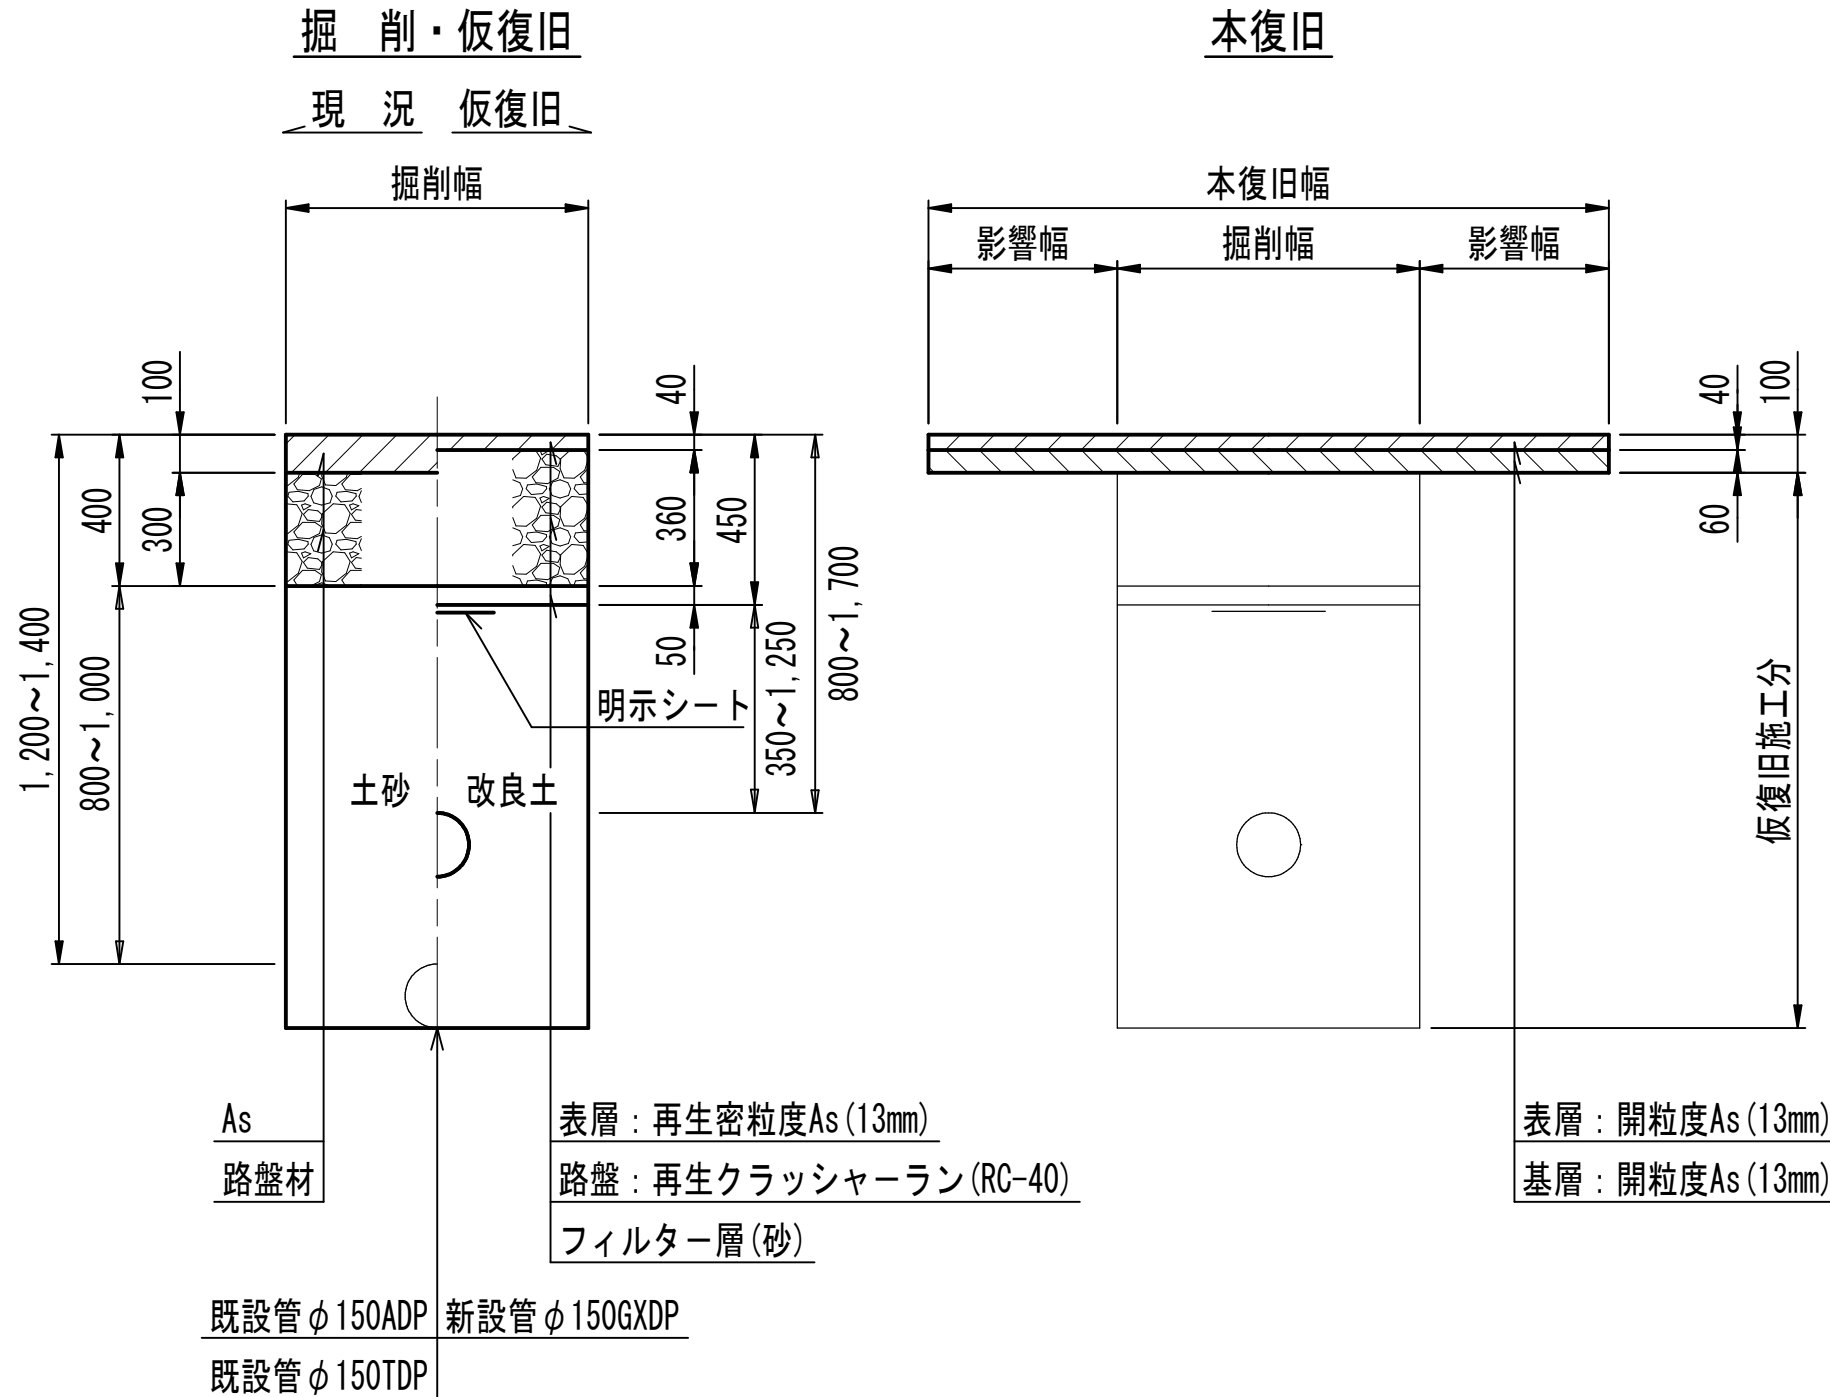


B復旧

市道 (一般)

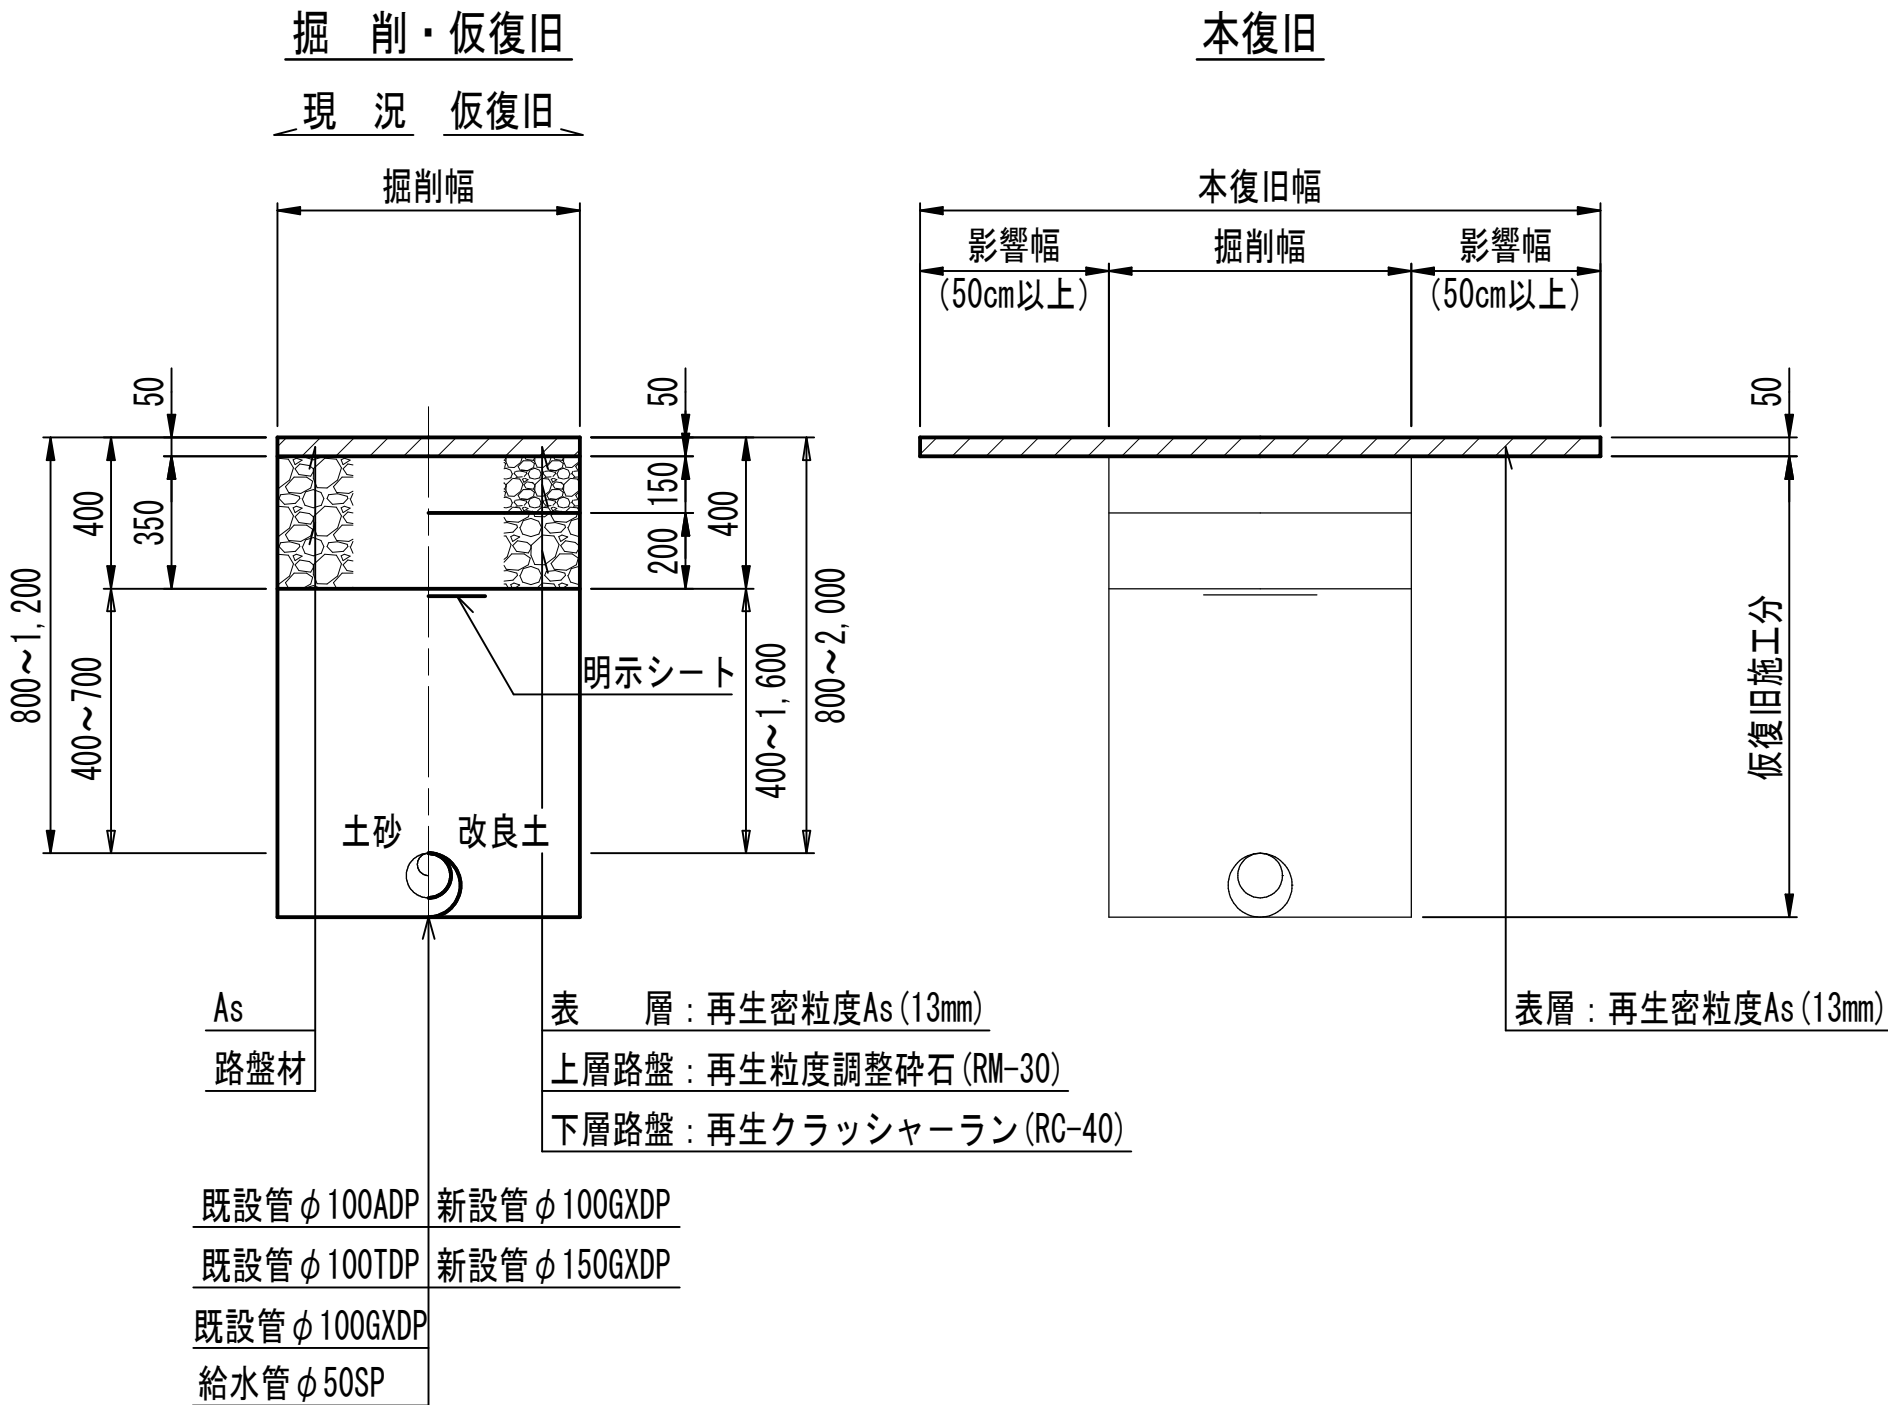

D復旧


県道歩道乗入 6m以下 (透水性)

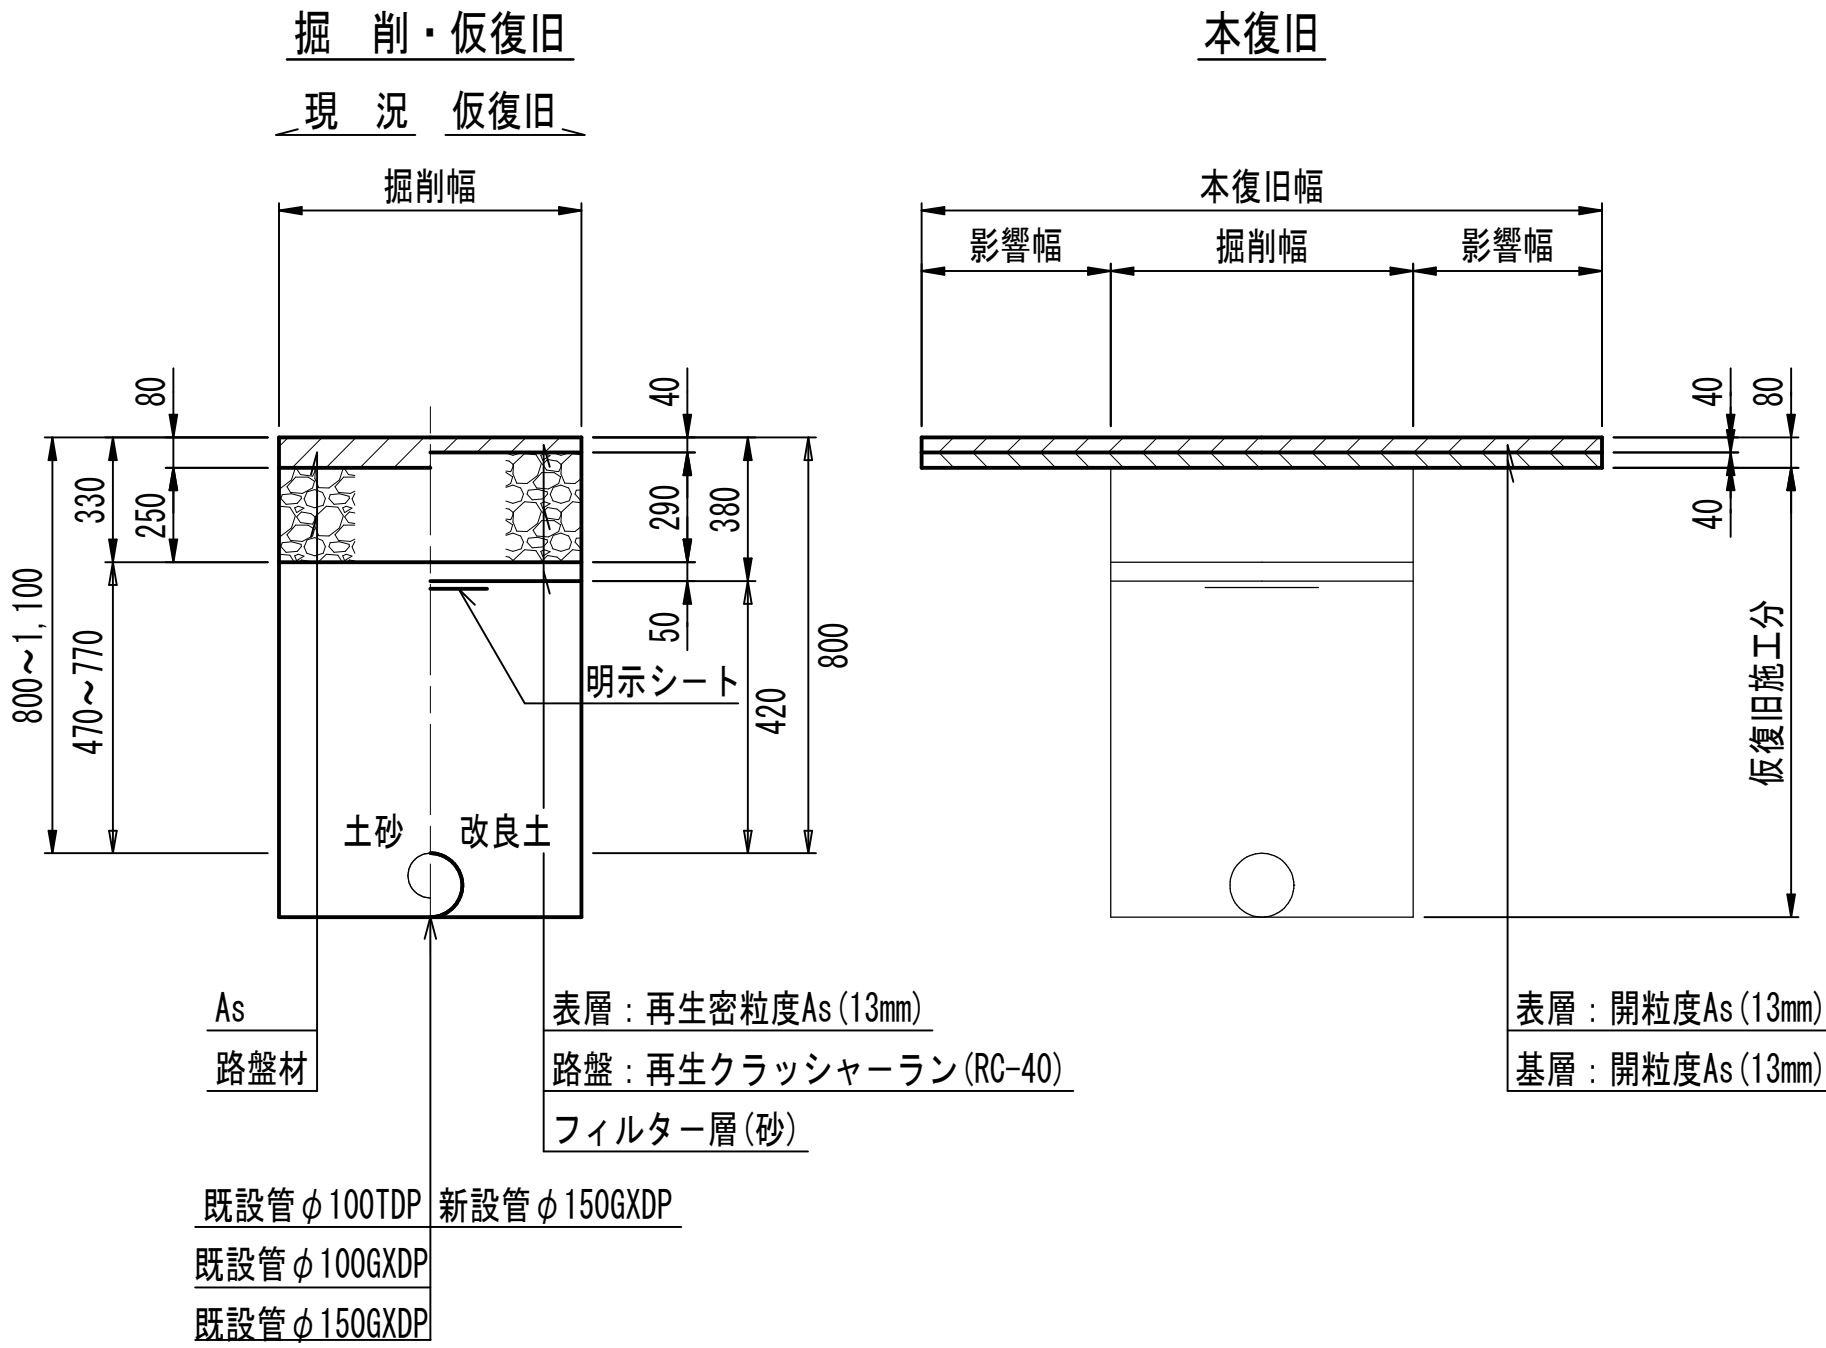


浅層埋設

工 事 名 称	船橋市西船6丁目7番地先 配水管整備工事				
図 面 名 称	路面復旧図				
図 面 数	16 葉 中 7		縮 尺		1:20
完 成	年 月 日		工事番号		水船8第60号
区 画 記 号	D-8		千葉県企業局		
整理番号	施工業者				
所長	次長	課長	設計	製図	
所長	次長	課長	監督	製図	


配管参考図 (1/4) S=NONE

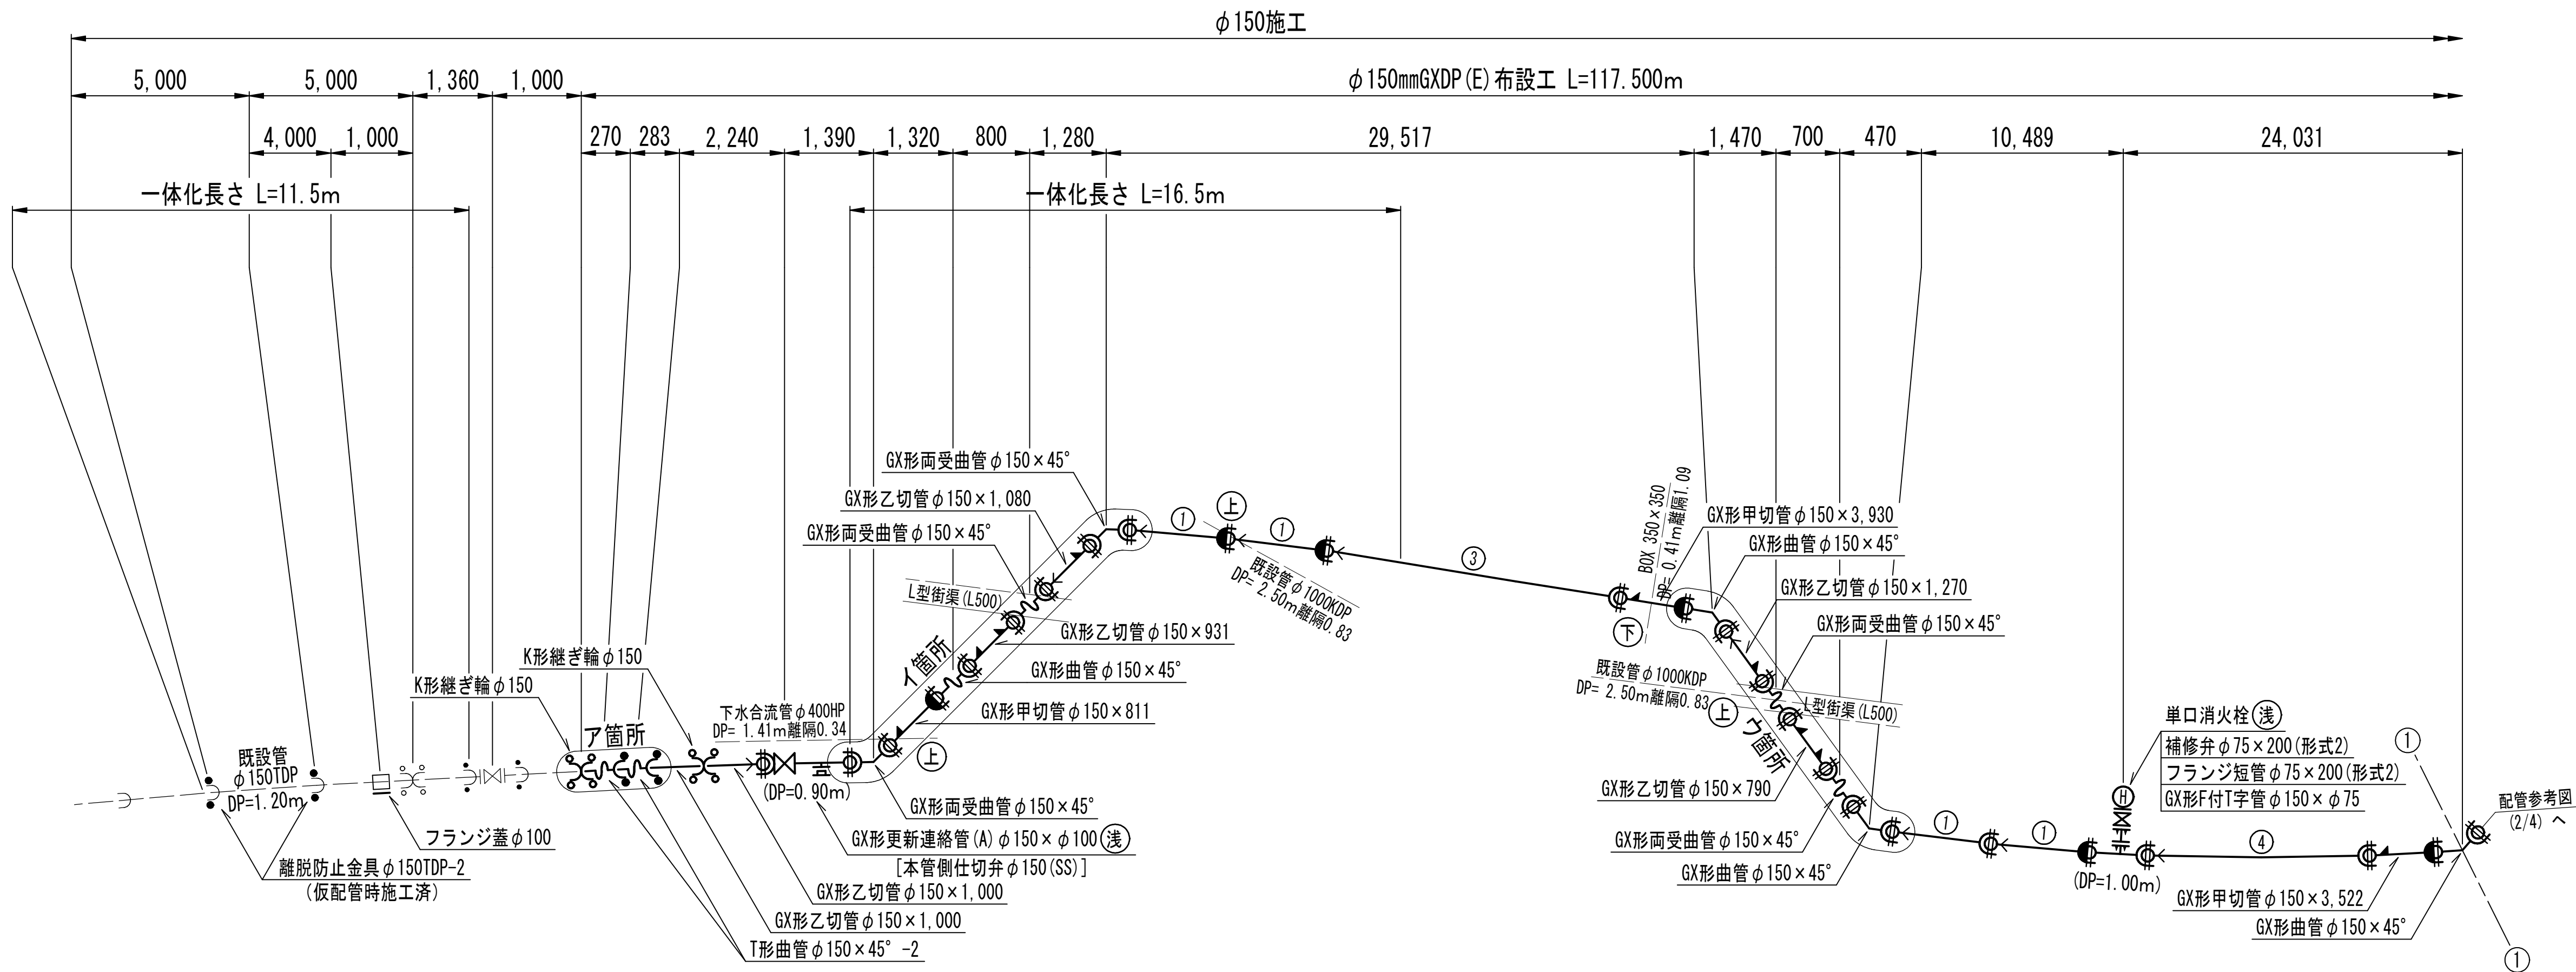


ア箇所詳細図

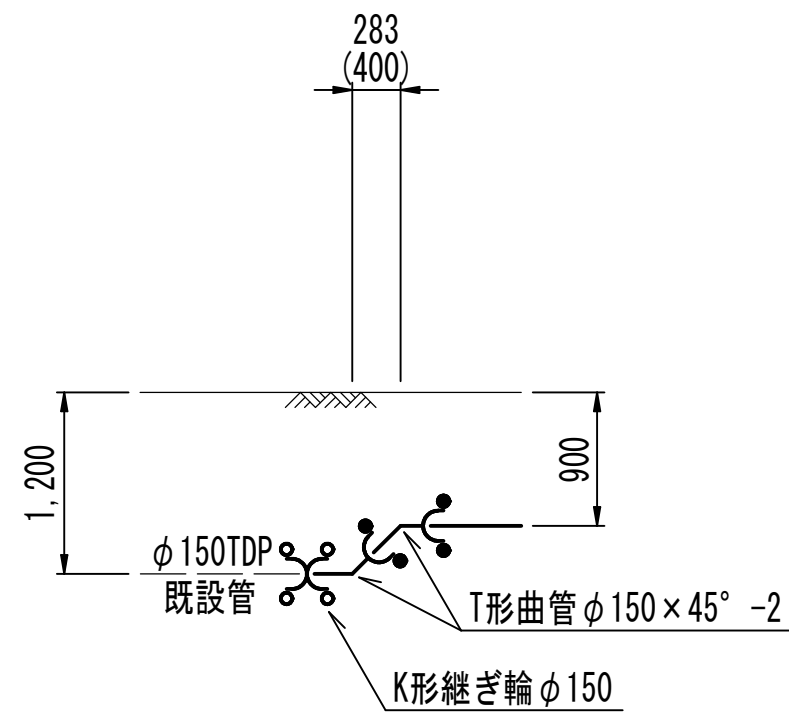

イ箇所詳細図

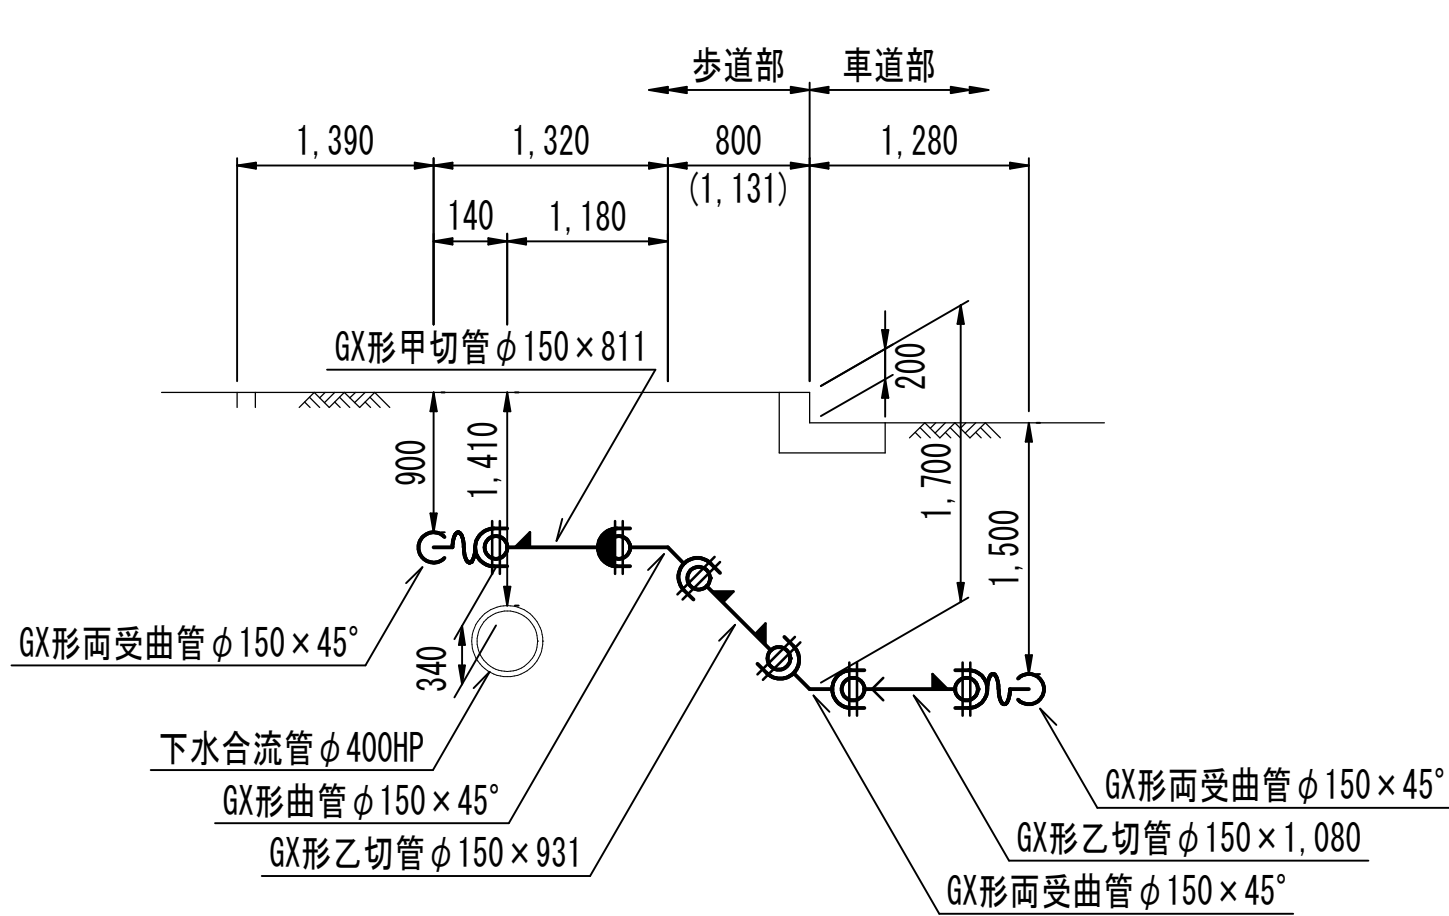


ウ箇所詳細図

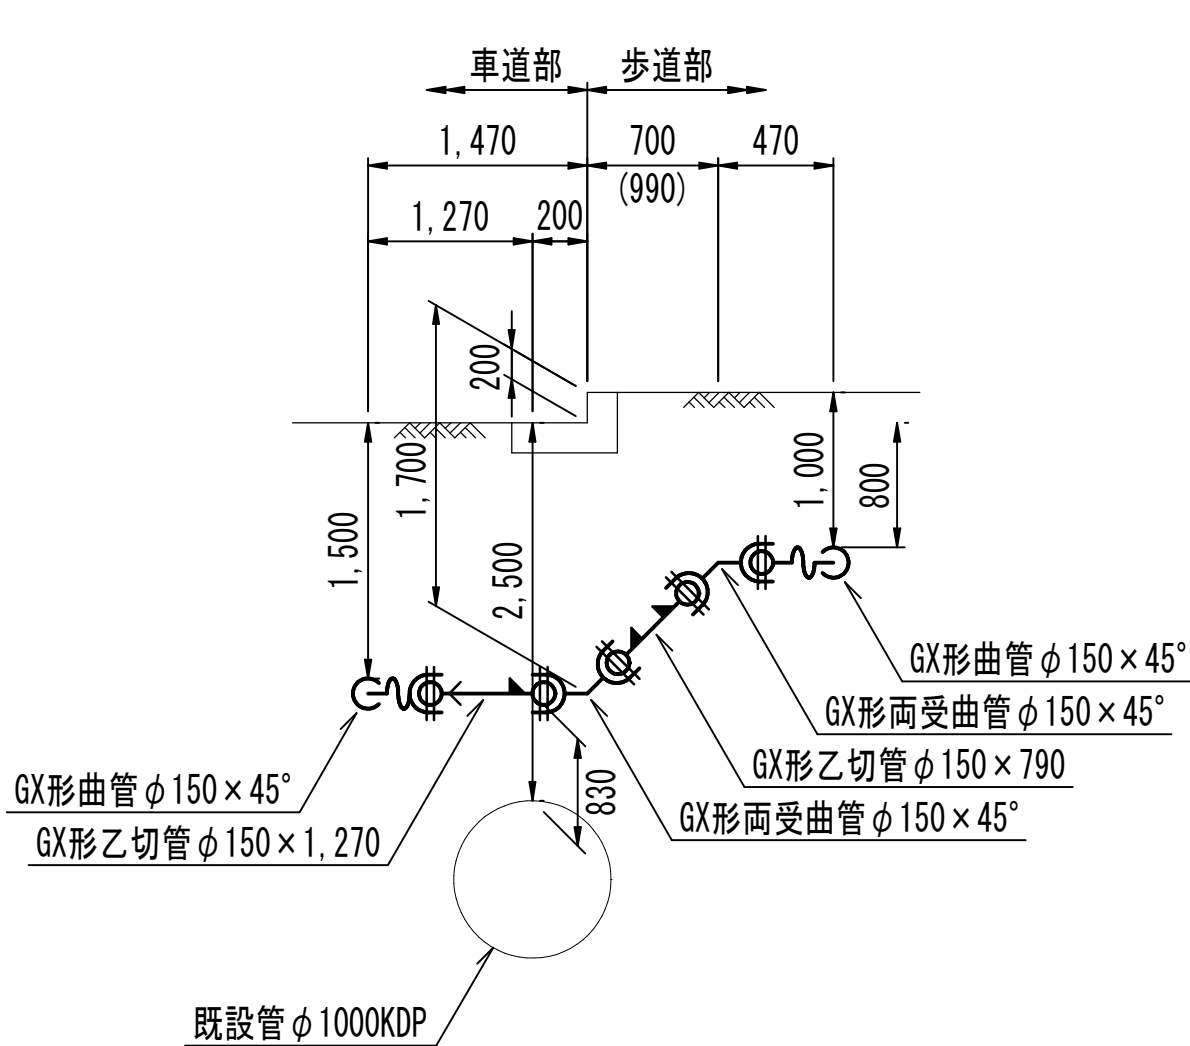

凡 例

	GX形ダクタイル鋳鉄管
	GX形ダクタイル鋳鉄管 (ライナ使用)
	GX形挿しロリング加工
	GX形溝切加工
	GX形製作時挿し口加工済
	GX形 G-Link

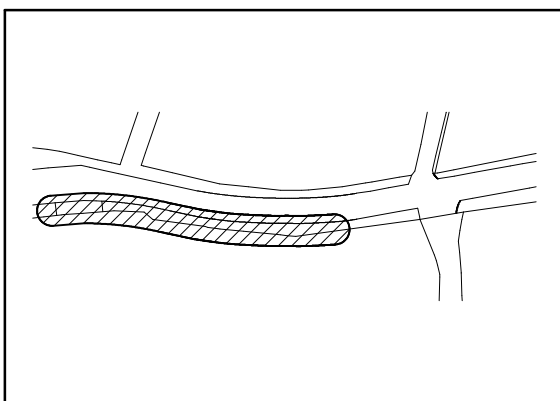

GX形切管の有効長の最小長さ (挿しロリング加工時)

呼び径	甲切管	乙切管
φ100 GX形	720mm	770mm
φ150～φ250 GX形	740mm	770mm

GX形継ぎ手ライナ使用による伸び代

φ75～φ100 GX形	29mm
φ150～φ250 GX形	39mm

GX形継ぎ輪の胴付間隔

φ100 GX形	200mm
φ150 GX形	240mm

GX形曲管部一体化長さ (水圧1.3MPa)

呼び径	φ100	φ150
土被り	0.60m以上	
水平曲管部	22.5°以下	1.0m
Sベント部	22.5°を超え	1.0m
伏せ越し部	45°以下	1.0m
	45°を超え	5.0m
	90°以下	6.0m

GX形水平T字管部一体化長さ (水圧1.3MPa)

呼び径	φ75～φ300
枝管	75～100
土被り	150～200
土被り	0.60m以上
水平T字管部	1.0m
	6.0m

T形片落管部一体化長さ (水圧1.3MPa)

呼び径	大管φ150	小管φ100
土被り	0.80m	
片落管部	8.5m	

管端部・仕切弁部一体化長さ (水圧1.3MPa)


呼び径	φ100	φ150
土被り	0.80m	
管端部および仕切弁部	12.0m (9.0m)	16.5m (12.5m)
土被り	1.00m	
管端部および仕切弁部	9.5m (7.5m)	13.5m (10.0m)
土被り	1.20m	
管端部および仕切弁部	8.0m (6.0m)	11.5m (8.5m)

※ () 内数値は、ポリエチレンスリーブなし。


浅層埋設

工 事 名 称	船橋市西船6丁目7番地先 配水管整備工事				
図 面 名 称	配管参考図 (1/4)				
図 面 枚 数	16 葉 中 8		縮 尺		NONE
完 成 日 期	年 月 日		工事番号		水船8第60号
区 画 記 号	D-8		千葉県企業局		
整理番号			施工業者		
所長	次長	課長	設計	製図	
所長	次長	課長	監督	製図	

配管参考図 (2/4) S=NONE


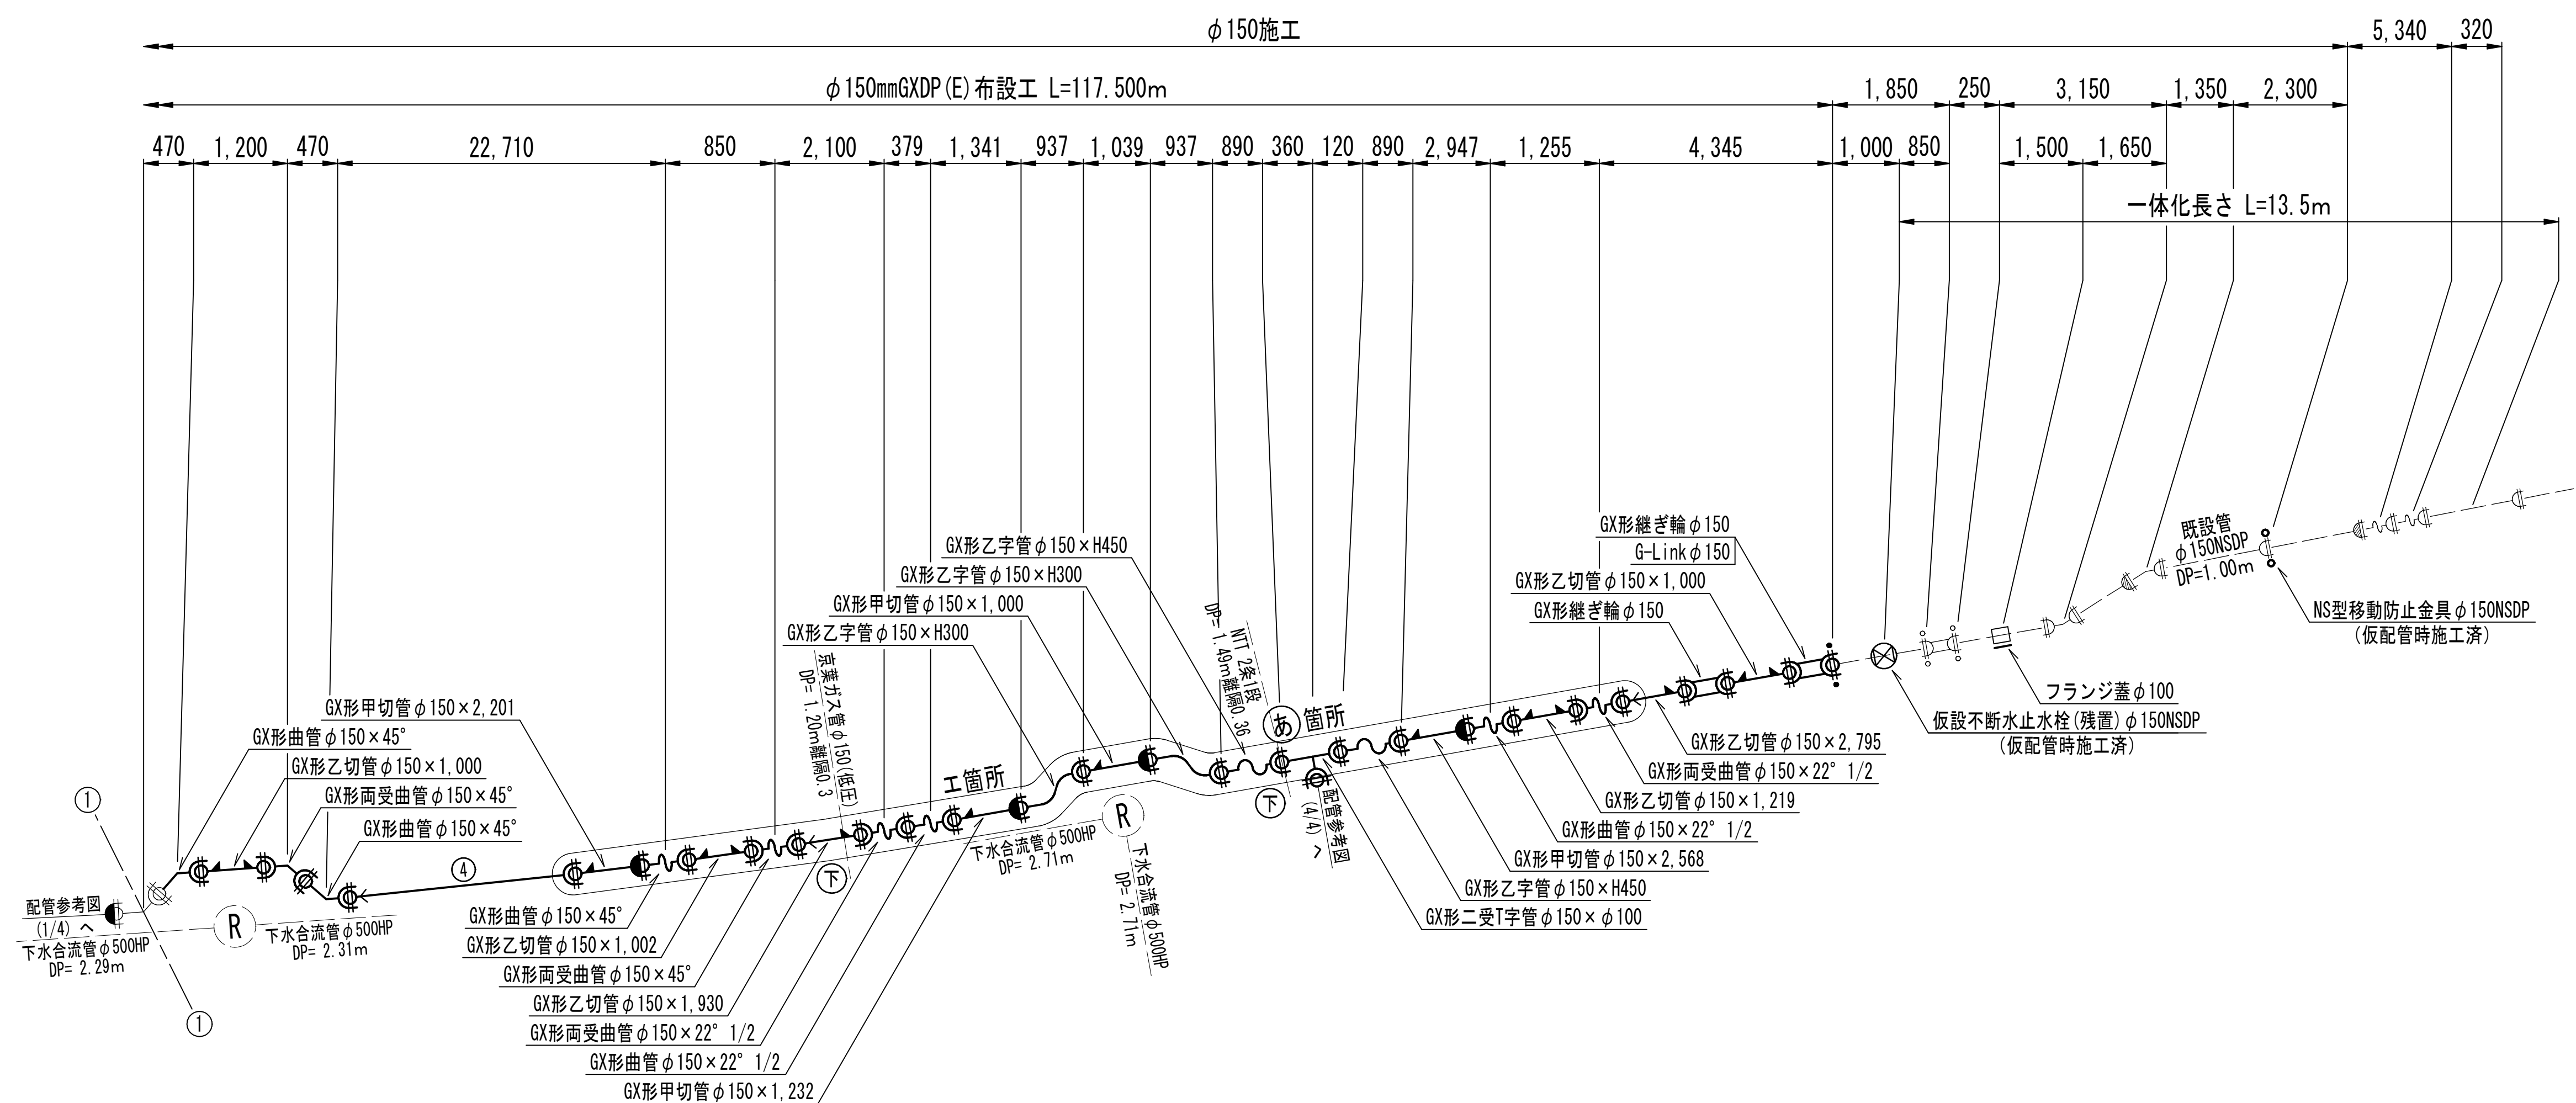


工箇所詳細図

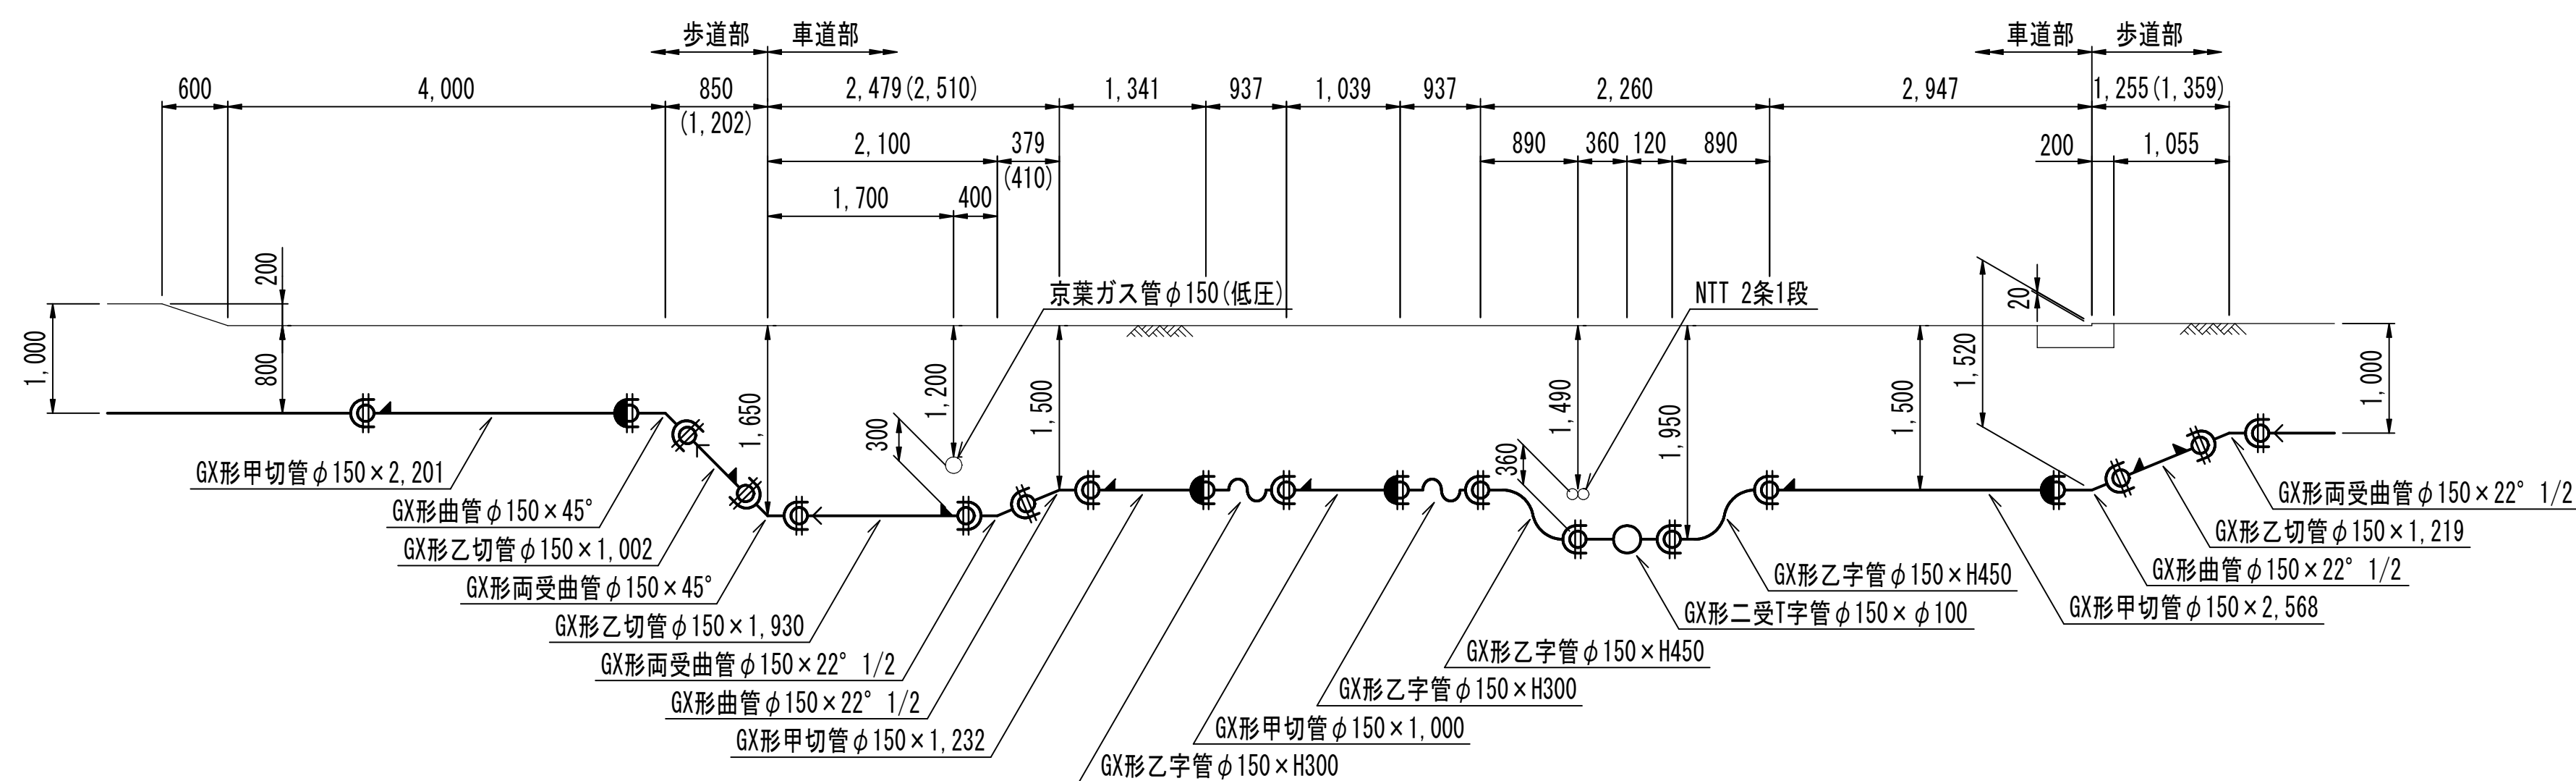


浅層埋設				
工 事 名 称	船橋市西船6丁目7番地先 配水管整備工事			
図 面 名 称	配管参考図 (2/4)			
図 面 数	16 葉 中 9	縮 尺	NONE	
完 成	年 月 日	工事番号	水船8第60号	
区 画 記 号	D-8	千葉県企業局		
整理番号	施工業者			
所長	次長	課長	設計	製図
所長	次長	課長	監督	製図

配管参考図 (3/4) S=NONE

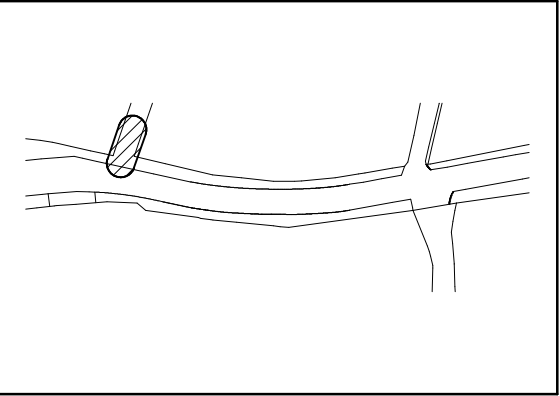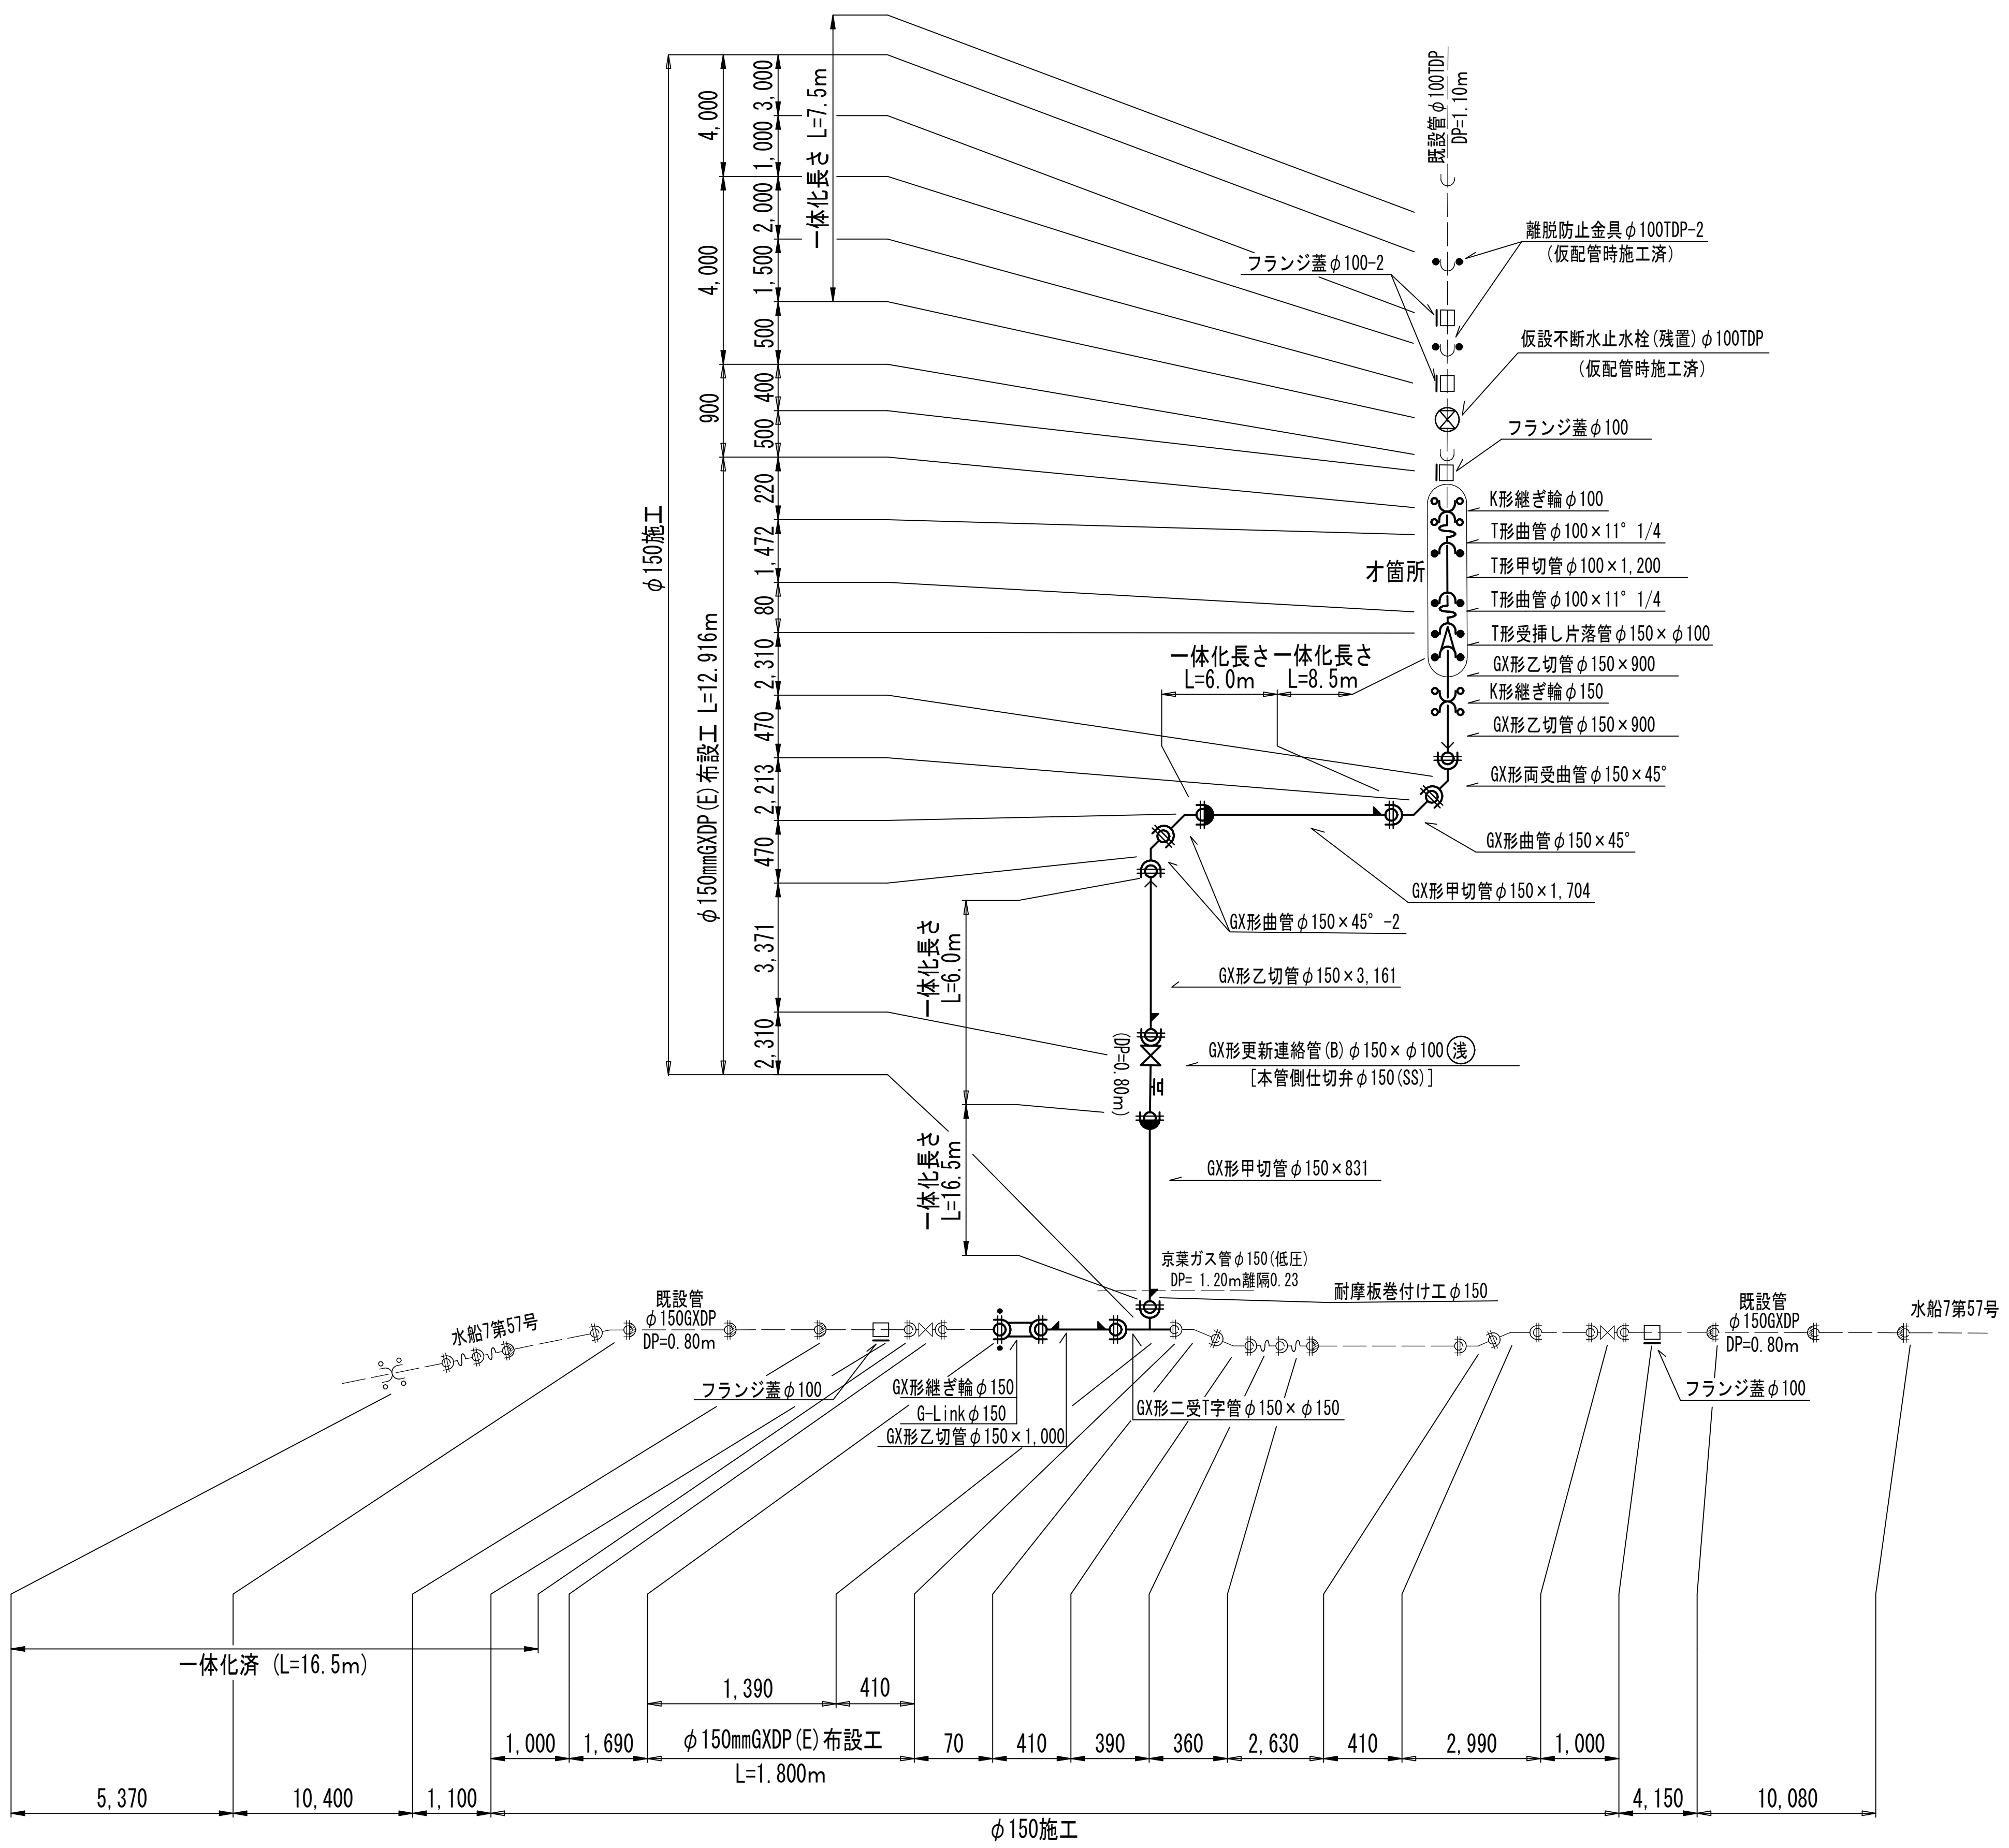


才箇所詳細図



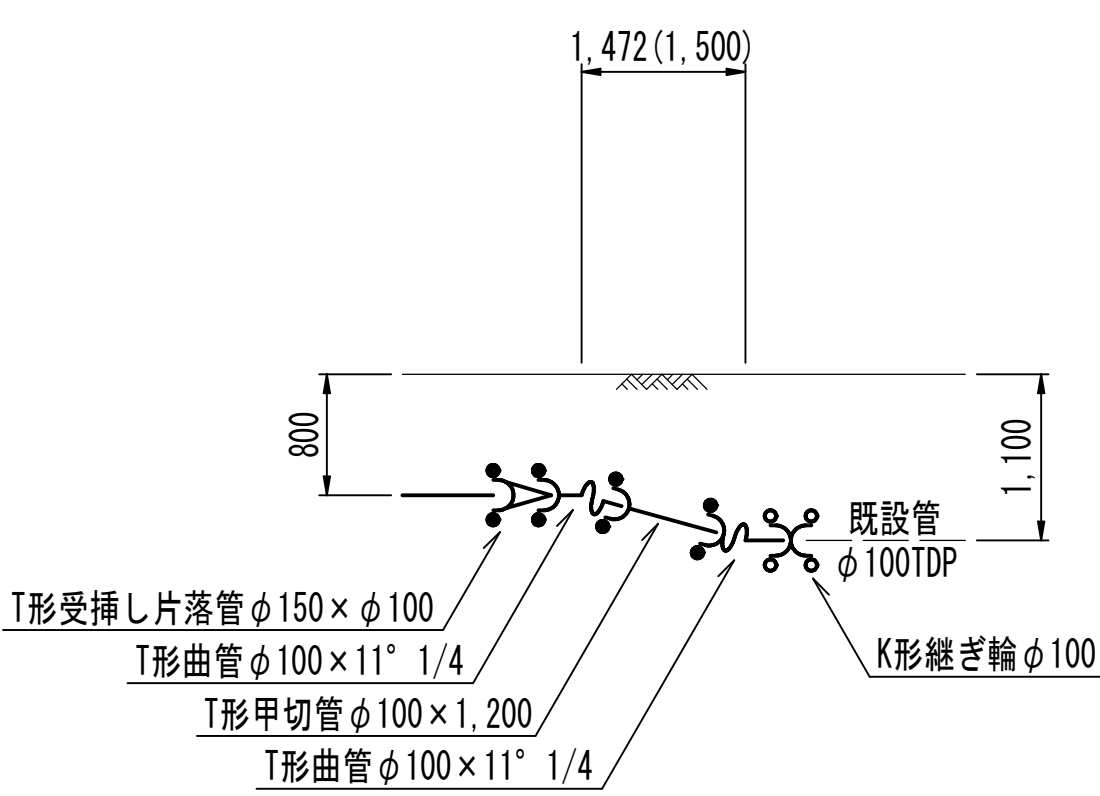


浅層埋設				
工 事 名 称	船橋市西船6丁目7番地先 配水管整備工事			
図 面 名 称	配管参考図 (3/4)			
図 面 枚 数	16 葉 中 10	縮 尺	NONE	
完 成 日	年 月 日	工事番号	水船8第60号	
区 画 記 号	D-8	千葉県企業局		
整理番号		施工業者		
所長	次長	課長	設計	製図
所長	次長	課長	監督	製図

力箇所詳細図

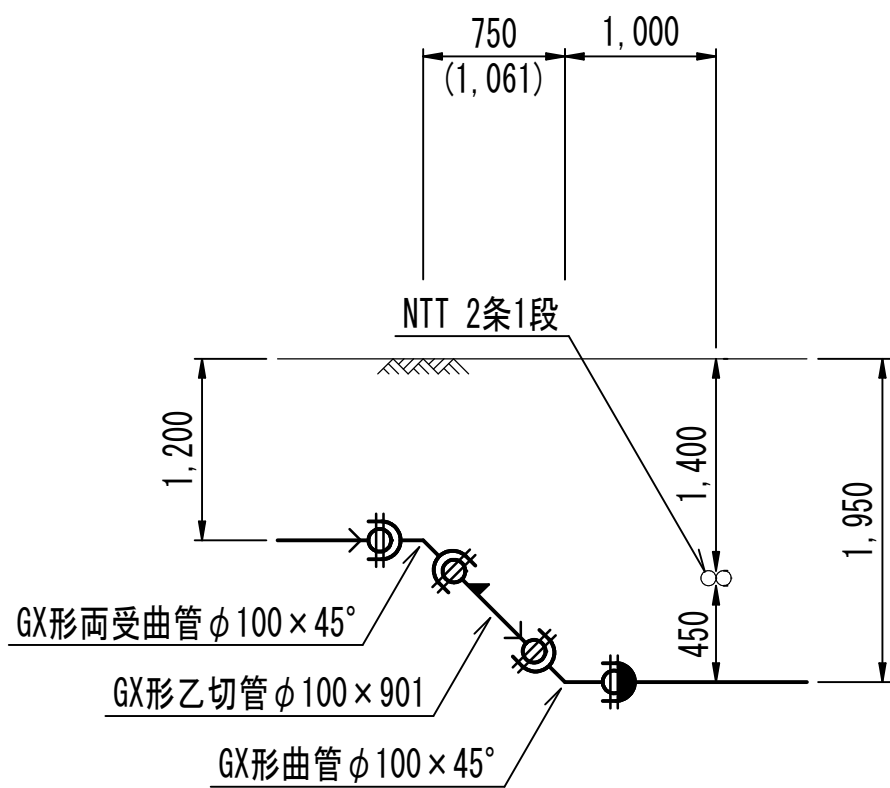


キ箇所詳細図

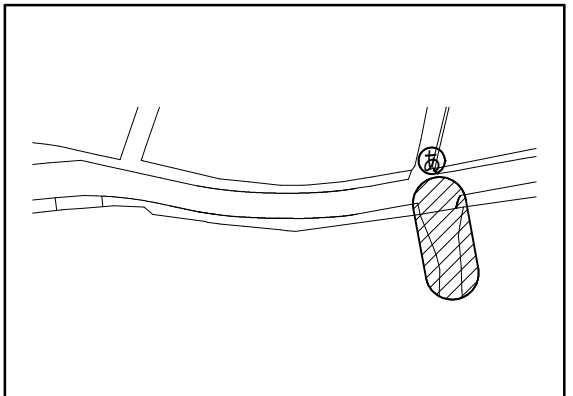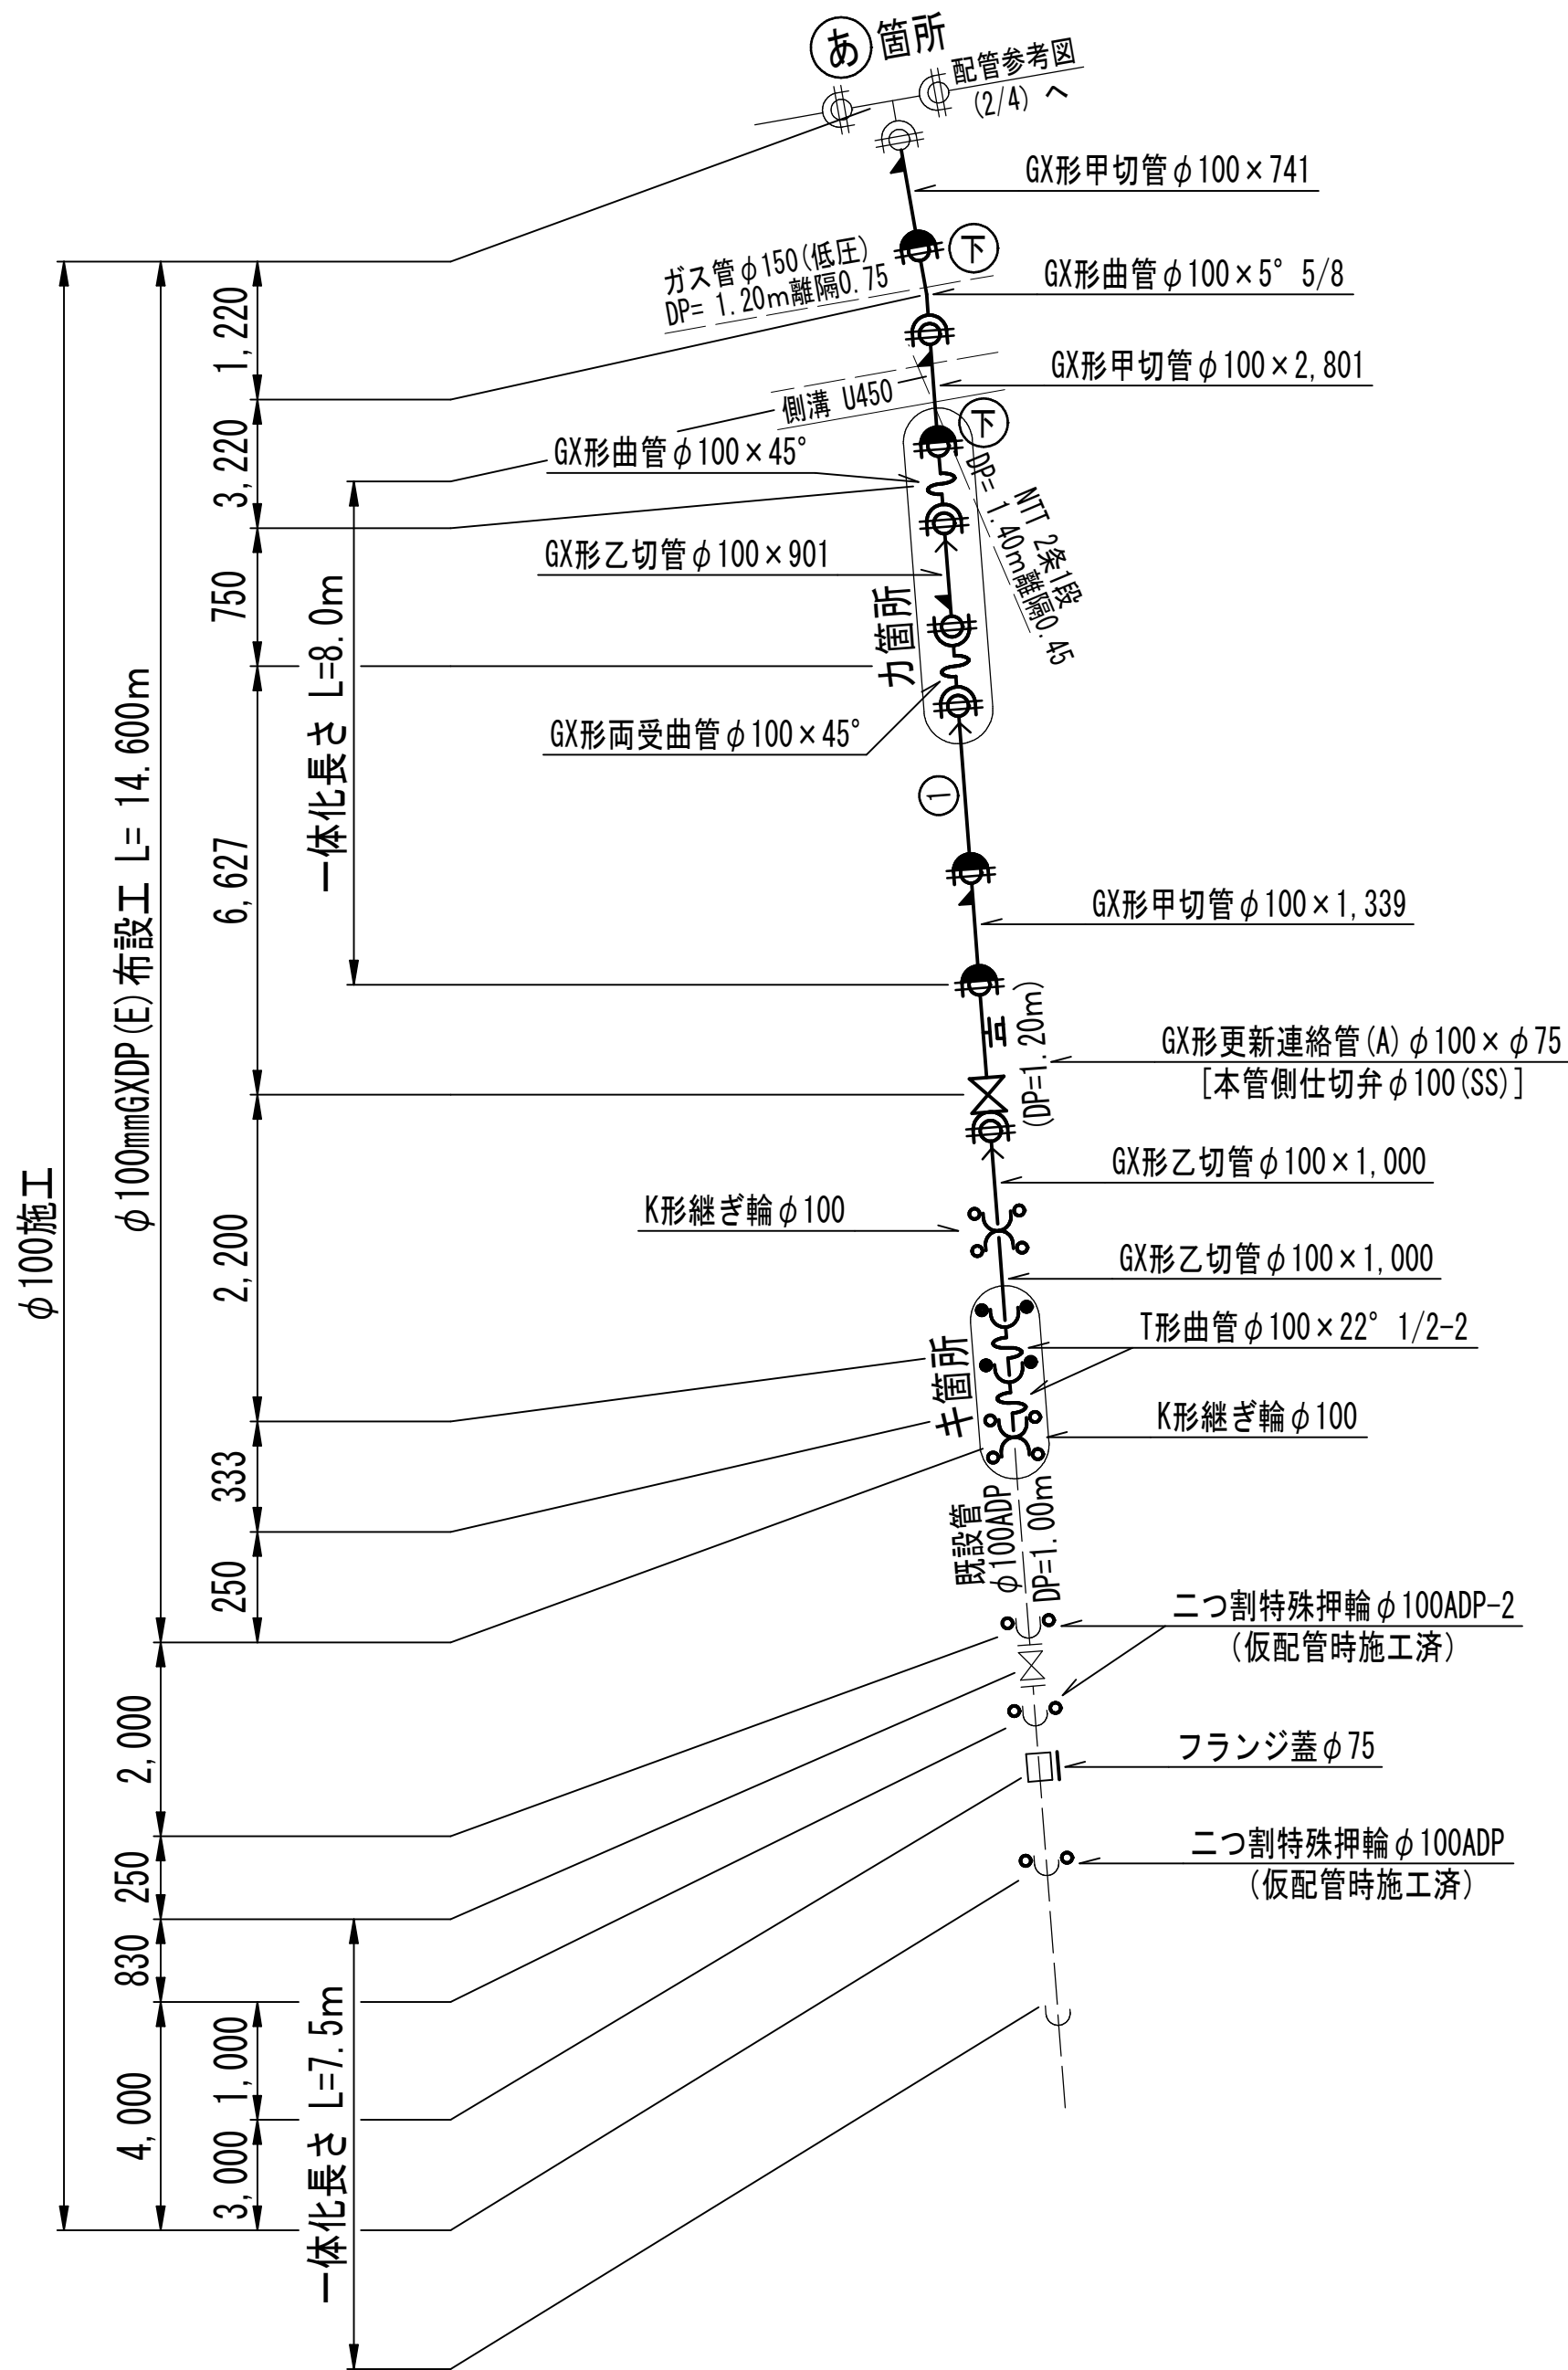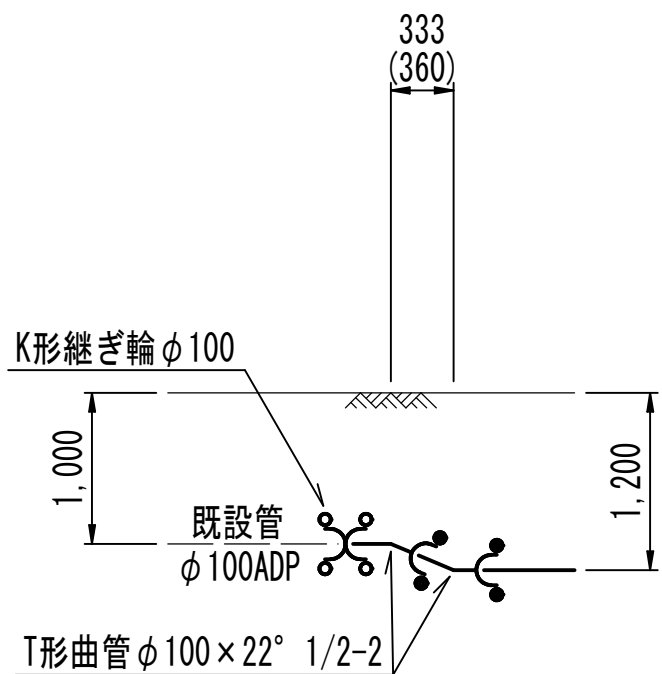

浅層埋設					
工 事 名	船橋市西船6丁目7番地先 配水管整備工事				
図 面 名	配管参考図 (4/4)				
図 面 数	16 葉 中 11	縮 尺	NONE		
完 成	年 月 日	工事番号	水船8第60号		
区 画 記 号	D-8	千葉県企業局			
整理番号			施工業者		
所長	次長	課長	設計	製図	
所長	次長	課長	監督	製図	

付帯工平面図 S=1:500

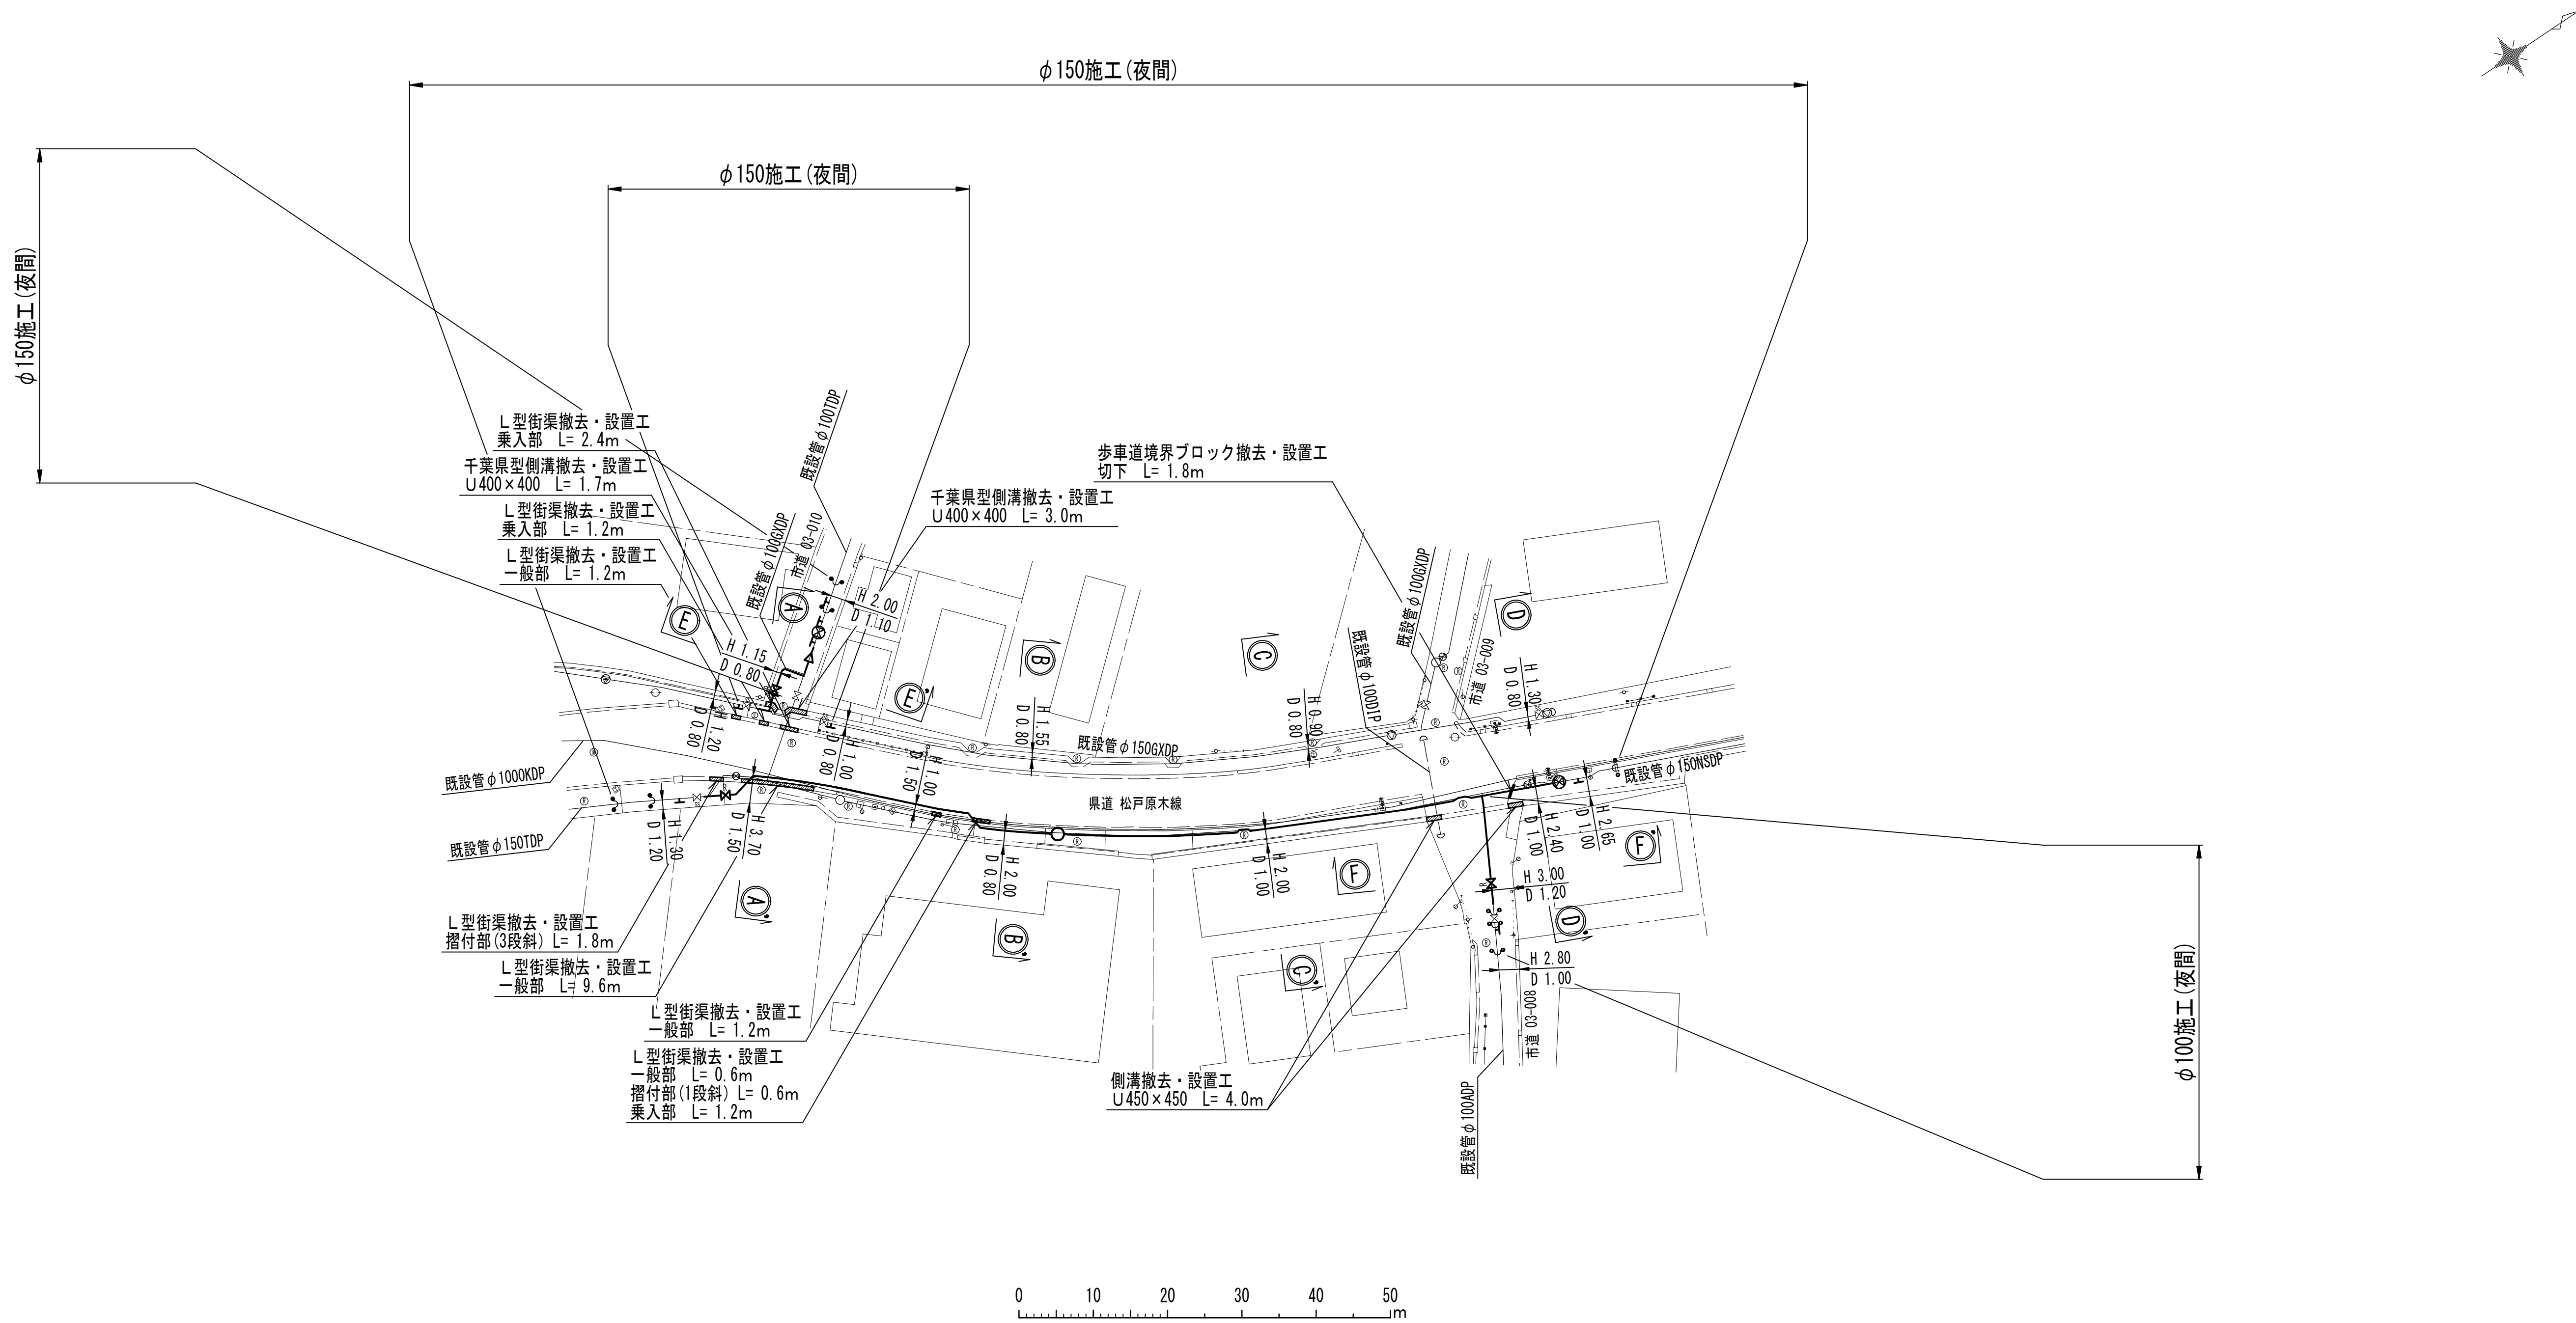


付帯工集計表

施 工	工 種	種 別	計 算 式	単位	数 量	摘 要
φ150施工	L型街渠撤去・設置工	一般部	1.2 + 9.6 + 1.2 + 0.6	m	12.6	L型側溝再利用
	L型街渠撤去・設置工	摺付部(1段斜)	0.6	m	0.6	L型側溝再利用
	L型街渠撤去・設置工	摺付部(3段斜)	1.8	m	1.8	L型側溝再利用
	L型街渠撤去・設置工	乗入部	2.4 + 1.2 + 1.2	m	4.8	L型側溝再利用
	歩車道境界ブロック撤去・設置工	切下	1.8	m	1.8	コンクリートブロック再利用
	千葉県型側溝撤去・設置工	U400×400	1.7 + 3.0	m	4.7	側溝・コンクリート蓋再利用
	側溝撤去・設置工	U450×450	4.0	m	4.0	側溝・コンクリート蓋再利用


浅層埋設					
工 事 名 称	船橋市西船6丁目7番地先 配水管整備工事				
図 面 名 称	付帯工平面図				
図 面 枚 数	16 葉 中 12	縮 尺	1:500		
完 成 日	年 月 日	工事番号	水船8第60号		
区 画 記 号	D-8	千葉県企業局			
整理番号		施工業者			
所長	次長	課長	設計	製図	
所長	次長	課長	監督	製図	

付帯工構造図(1/2) S=1 : 10

L型街渠

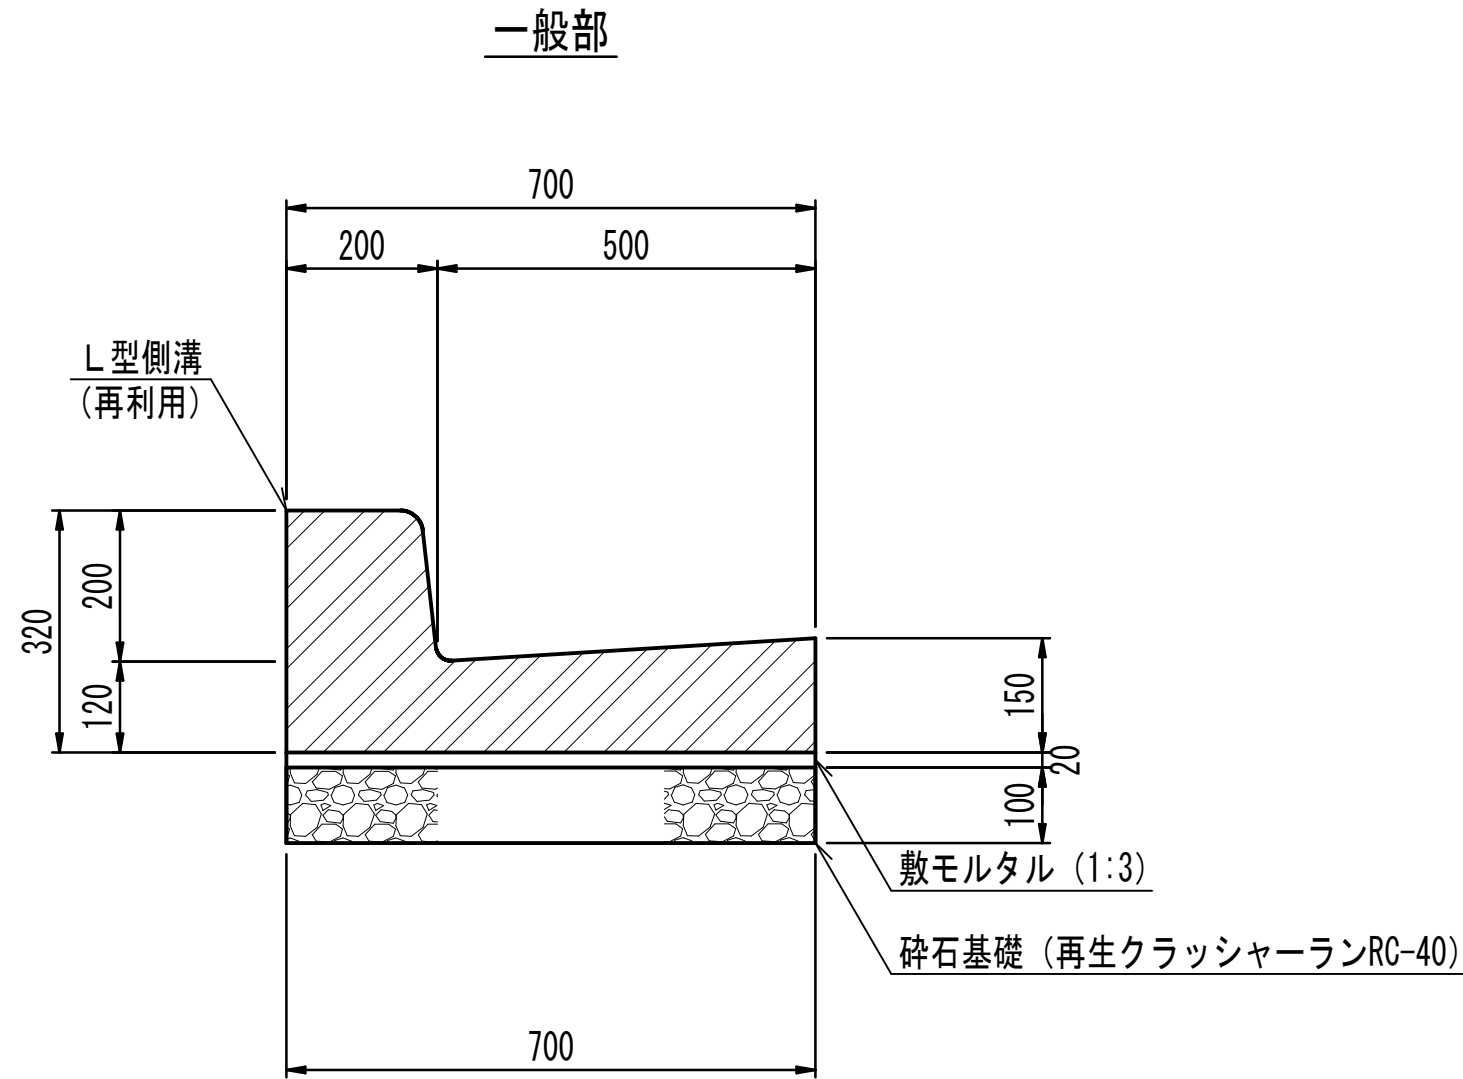


L型街渠 一般部 10.0m当り				
種 別	規格・寸法	単位	数 量	摘 要
L型側溝	片面 H320 L=600	本	16.5	再利用 参考重量 187kg
敷モルタル	1:3	m ²	0.14	
砕石基礎	再生クラッシャーランRC-40	m ²	7.0	

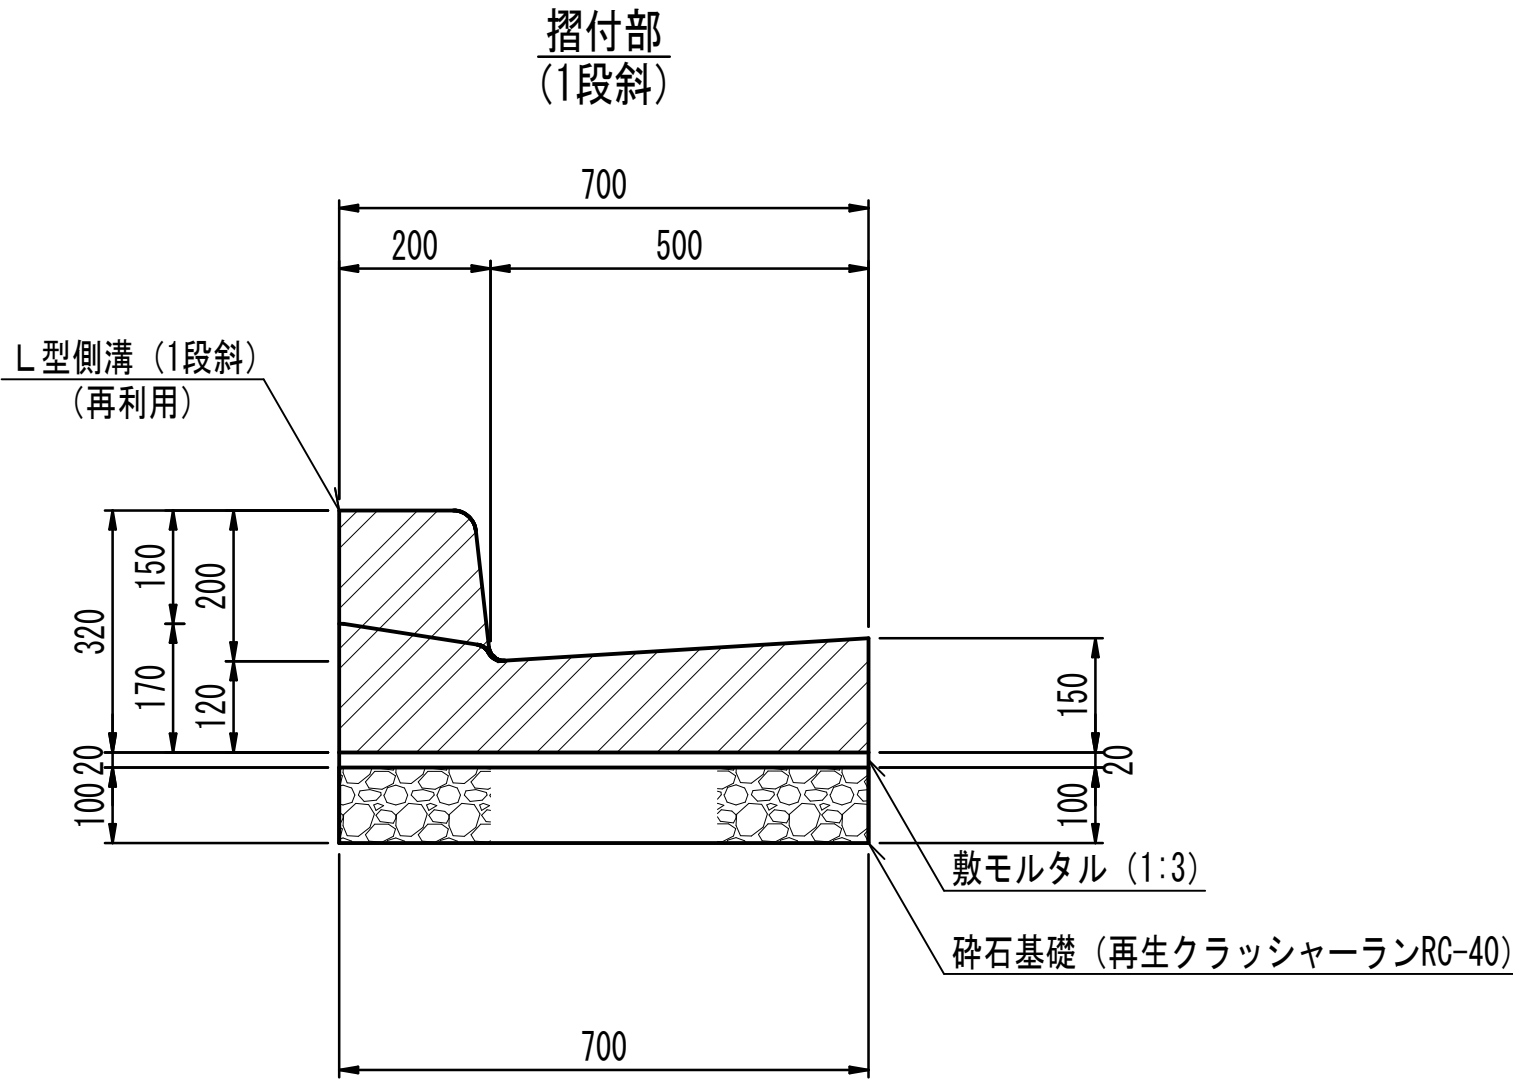


L型街渠 摺付部(1段斜) 単位数量表 10.0m当り				
種 別	規格・寸法	単位	数 量	摘 要
L型側溝	片面 1段斜 H320-170 L=600	本	16.5	再利用 参考重量 170kg
敷モルタル	1:3	m ²	0.14	
砕石基礎	再生クラッシャーランRC-40	m ²	7.0	

歩車道境界ブロック

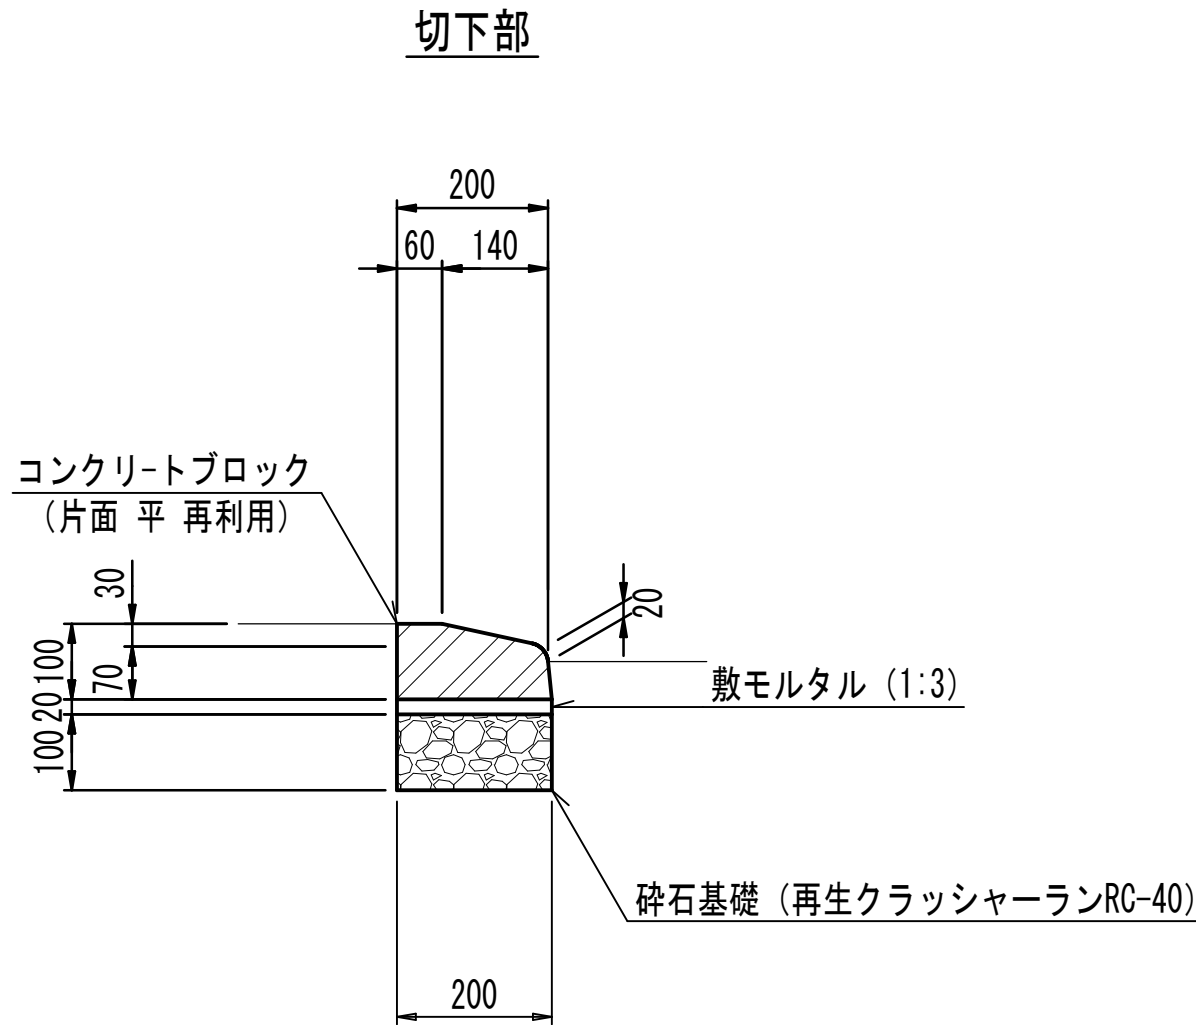


歩車道境界ブロック 切下部 単位数量表 10.0m当り				
種 別	規格・寸法	単位	数 量	摘 要
コンクリートブロック	片面 平 L=600	本	16.5	再利用 参考重量 25kg
敷モルタル	1:3	m ²	0.04	
砕石基礎	再生クラッシャーランRC-40	m ²	2.1	

摺付部
(3段斜)

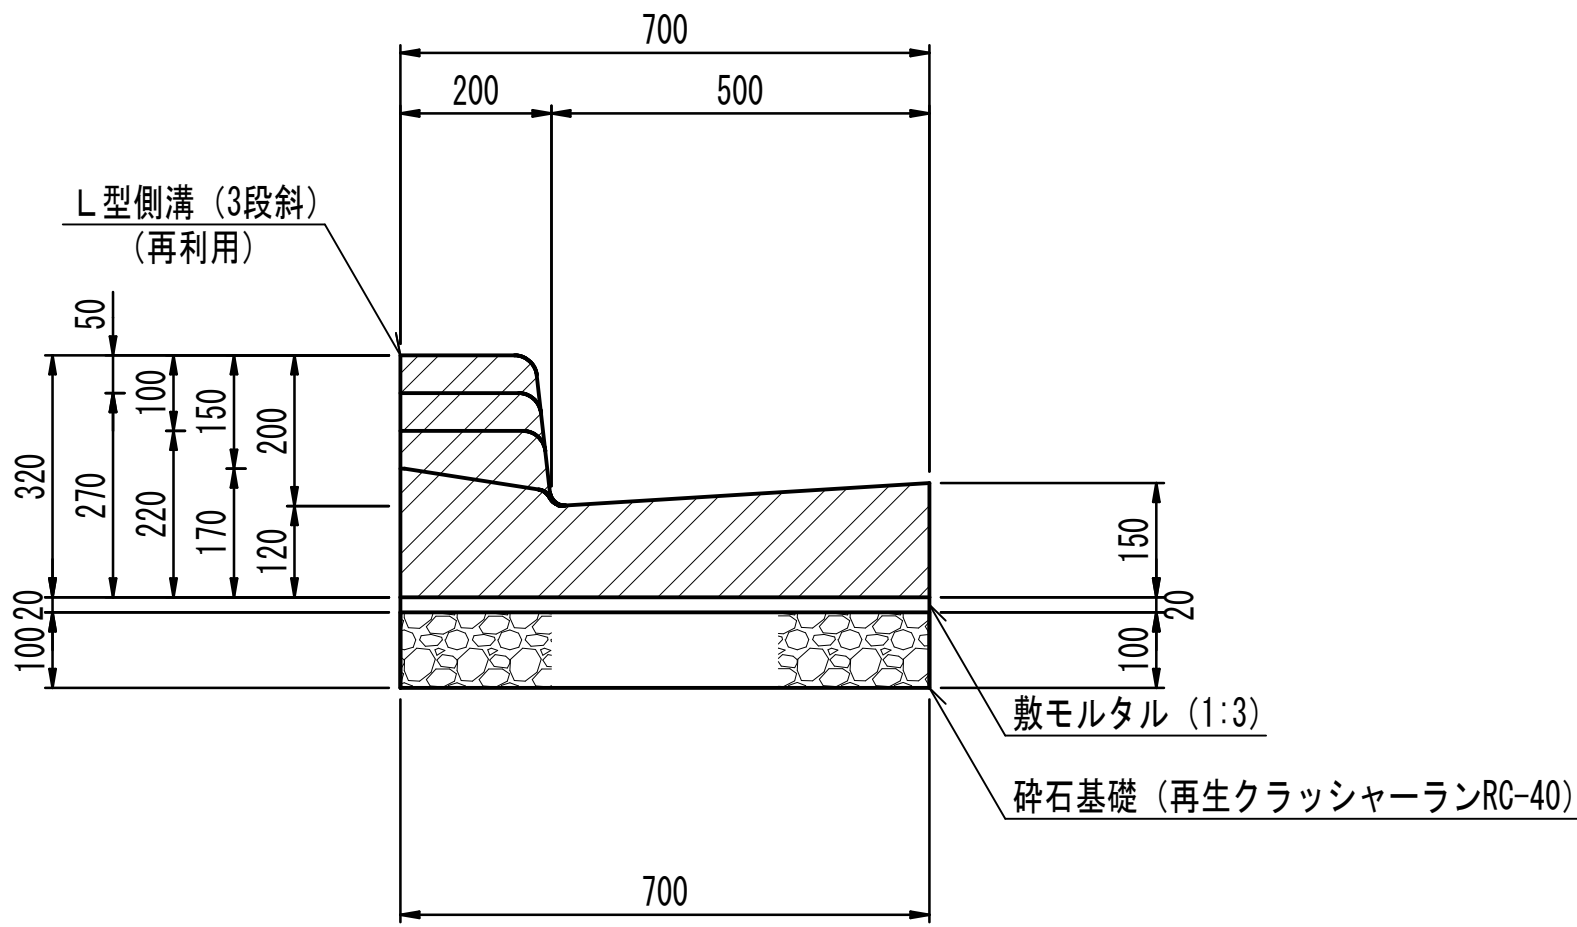

L型街渠 摺付部(3段斜) 単位数量表 10.0m当り				
種 別	規格・寸法	単位	数 量	摘 要
L型側溝	片面 3段斜 H320-270 L=600	本	5.5	再利用 参考重量 180kg
L型側溝	片面 3段斜 H270-220 L=600	本	5.5	再利用 参考重量 167kg
L型側溝	片面 3段斜 H220-170 L=600	本	5.5	再利用 参考重量 152kg
敷モルタル	1:3	m ²	0.14	
砕石基礎	再生クラッシャーランRC-40	m ²	7.0	

乗入部

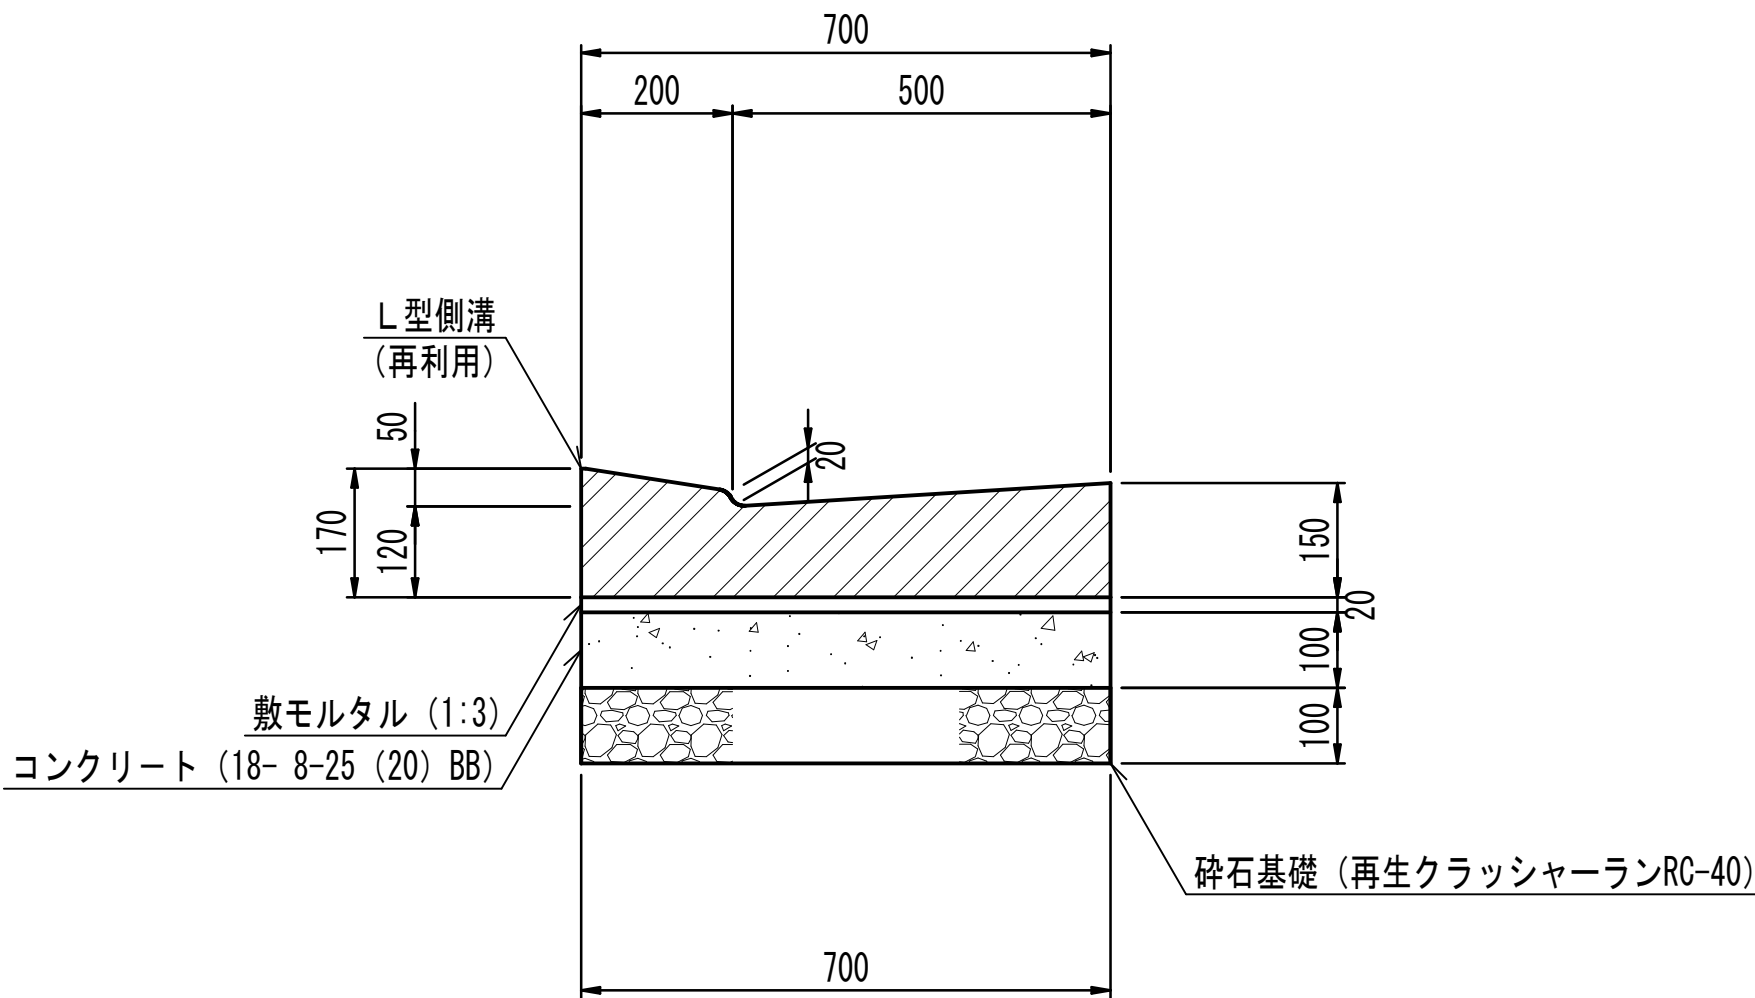

L型街渠 乗入部 10.0m当り				
種 別	規格・寸法	単位	数 量	摘 要
L型側溝	片面 H170 L=600	本	16.5	再利用 参考重量 143kg
敷モルタル	1:3	m ²	0.14	
コンクリート	18- 8-25 (20) BB	m ²	0.70	W/C 60%以下
型 枠		m ²	2.0	
砕石基礎	再生クラッシャーランRC-40	m ²	7.0	


浅層埋設

工 事 名 称	船橋市西船6丁目7番地先 配水管整備工事				
図 面 名 称	付帯工構造図(1/2)				
図 面 枚 数	16 葉 中 13		縮 尺		1:10
完 成 日	年 月 日		工事番号		水船8第60号
区 画 記 号	D-8		千葉県企業局		
整理番号			施工業者		
所長	次長	課長		設計	製図
所長	次長	課長		監督	製図

付帯工構造図(2/2) S=1 : 10

千葉県型側溝


U 400 × 400

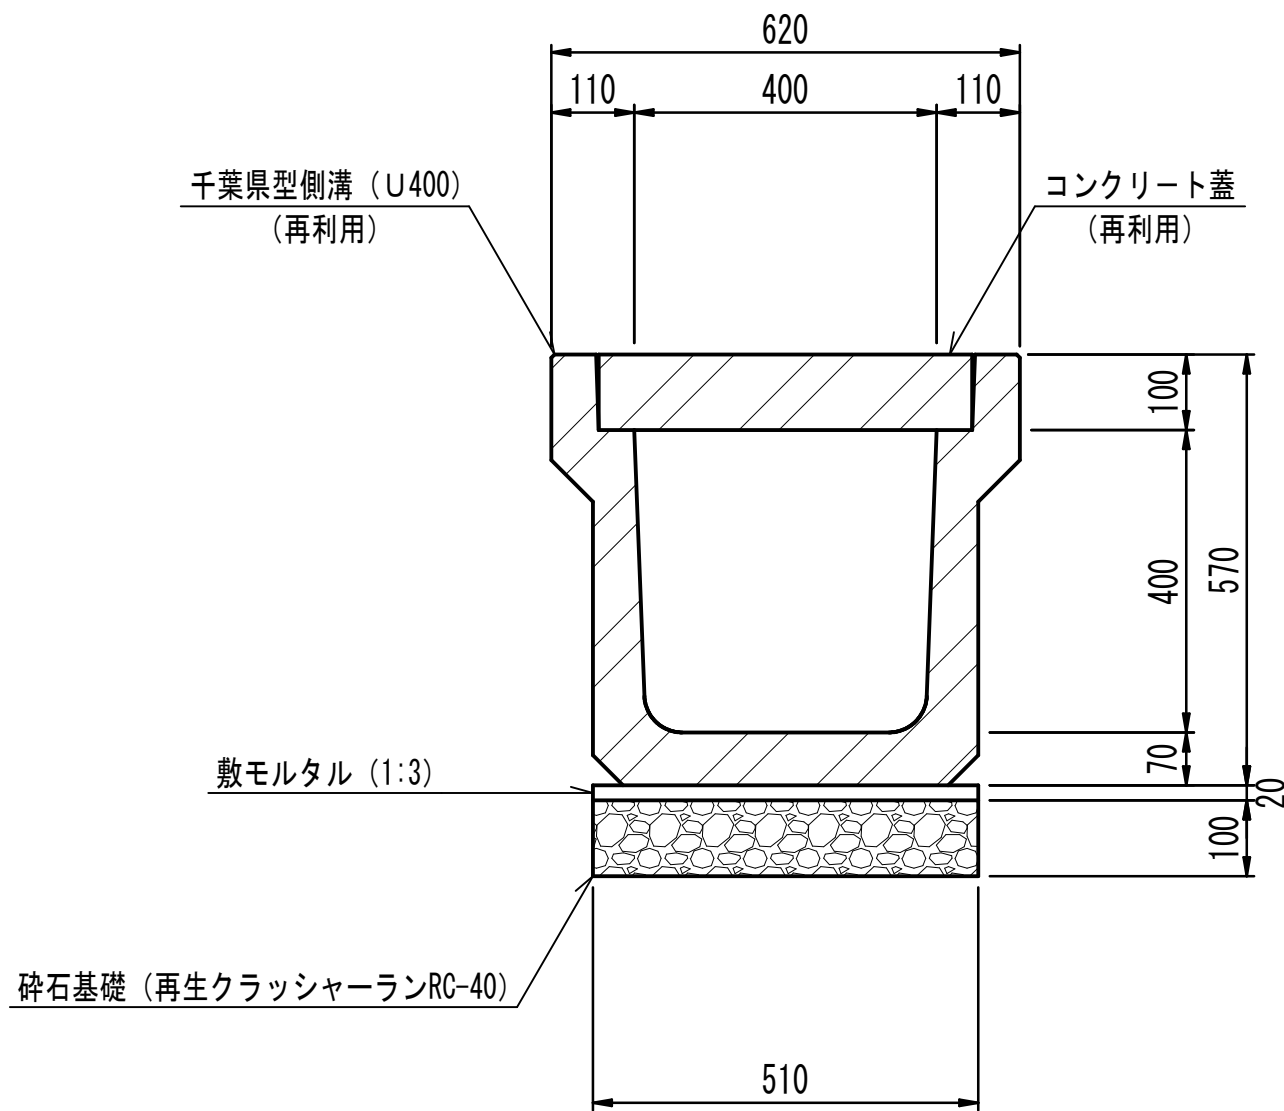

千葉県型側溝 単位数量表 10.0m当り				
種 別	規格・寸法	単位	数 量	摘 要
千葉県型側溝	400 × 400 × 2000	本	5.0	再利用 参考重量 504kg
敷モルタル	1:3	m ²	0.10	
砕石基礎	再生クラッシャーランRC-40	m ²	5.1	
コンクリート蓋	490 × 495 × 100	枚	20.0	再利用 参考重量 67kg

側 溝

U 450 × 450

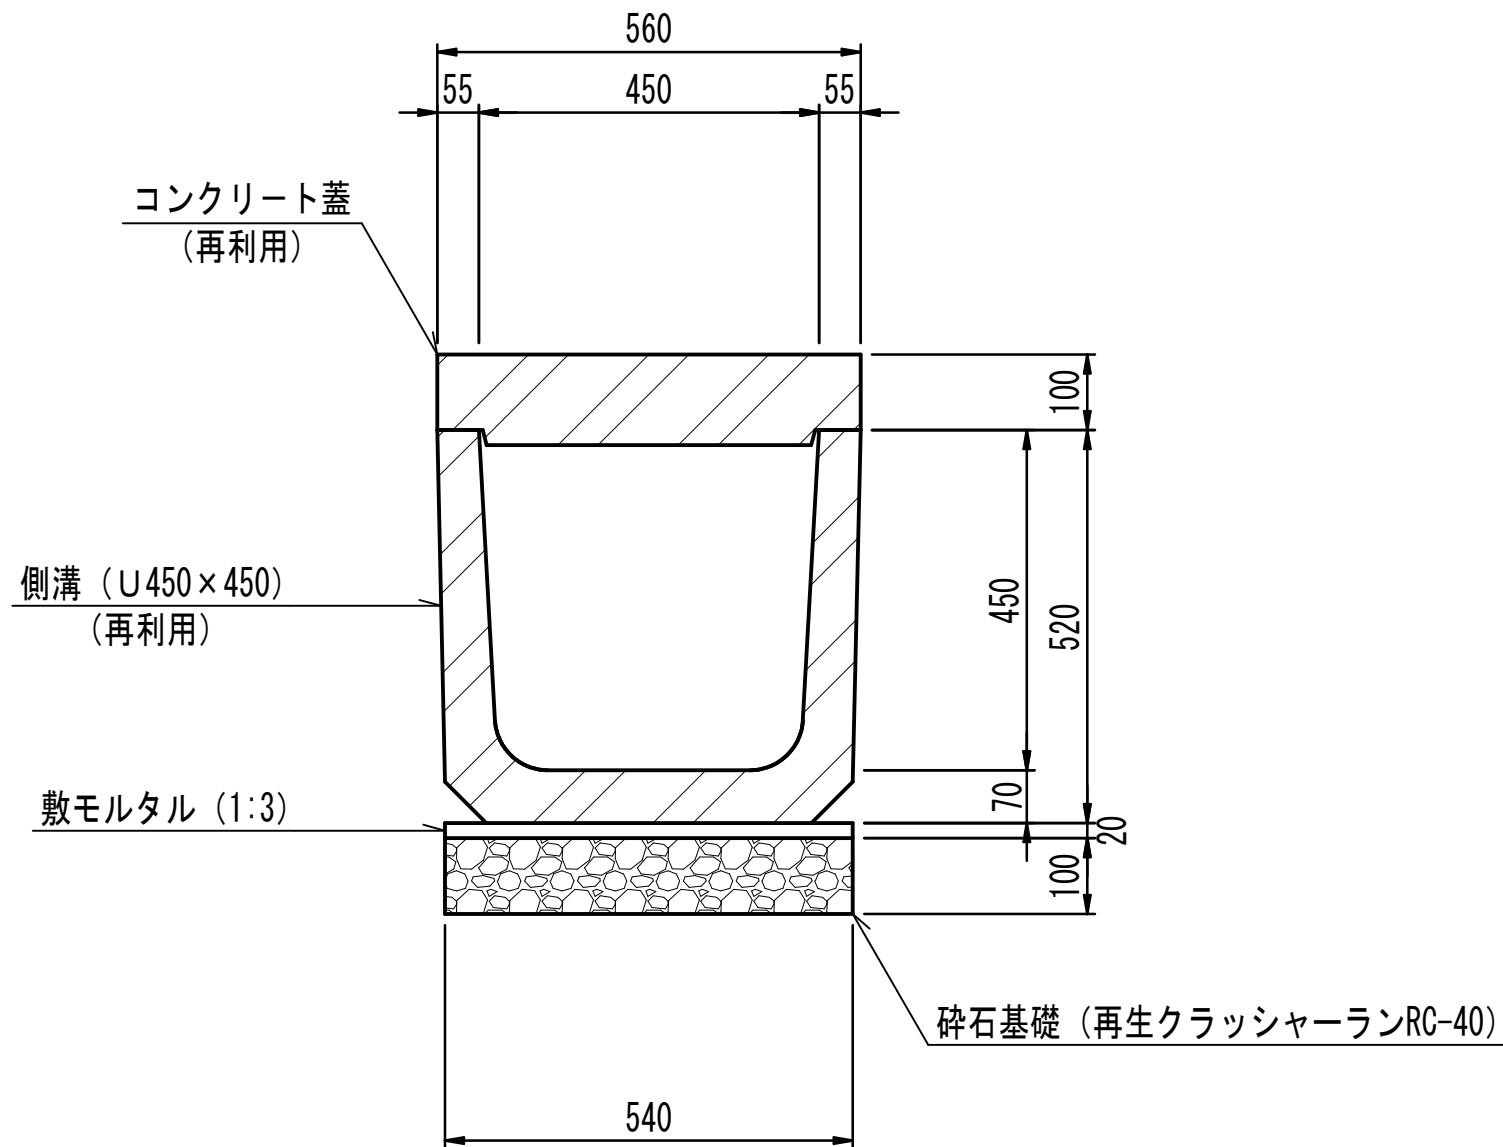


側 溝 U 450 × 450 単位数量表 10.0m当り				
種 別	規格・寸法	単位	数 量	摘 要
側 溝	U 450 × 450 × 2000	本	5.0	再利用 参考重量 446kg
敷モルタル	1:3	m ²	0.11	
砕石基礎	再生クラッシャーランRC-40	m ²	5.4	
コンクリート蓋	車道用 560 × 600 × 120	枚	16.5	再利用 参考重量 92kg

浅層埋設

工 事 名 称	船橋市西船6丁目7番地先 配水管整備工事				
図 面 名 称	付帯工構造図(2/2)				
図 面 枚 数	16 葉 中 14	縮 尺	1:10		
完 成	年 月 日	工事番号	水船8第60号		
区 画 記 号	D-8	千葉県企業局			
整理番号			施工業者		
所長	次長	課長	設計	製図	
所長	次長	課長	監督	製図	

給水切替平面図 S=1:500

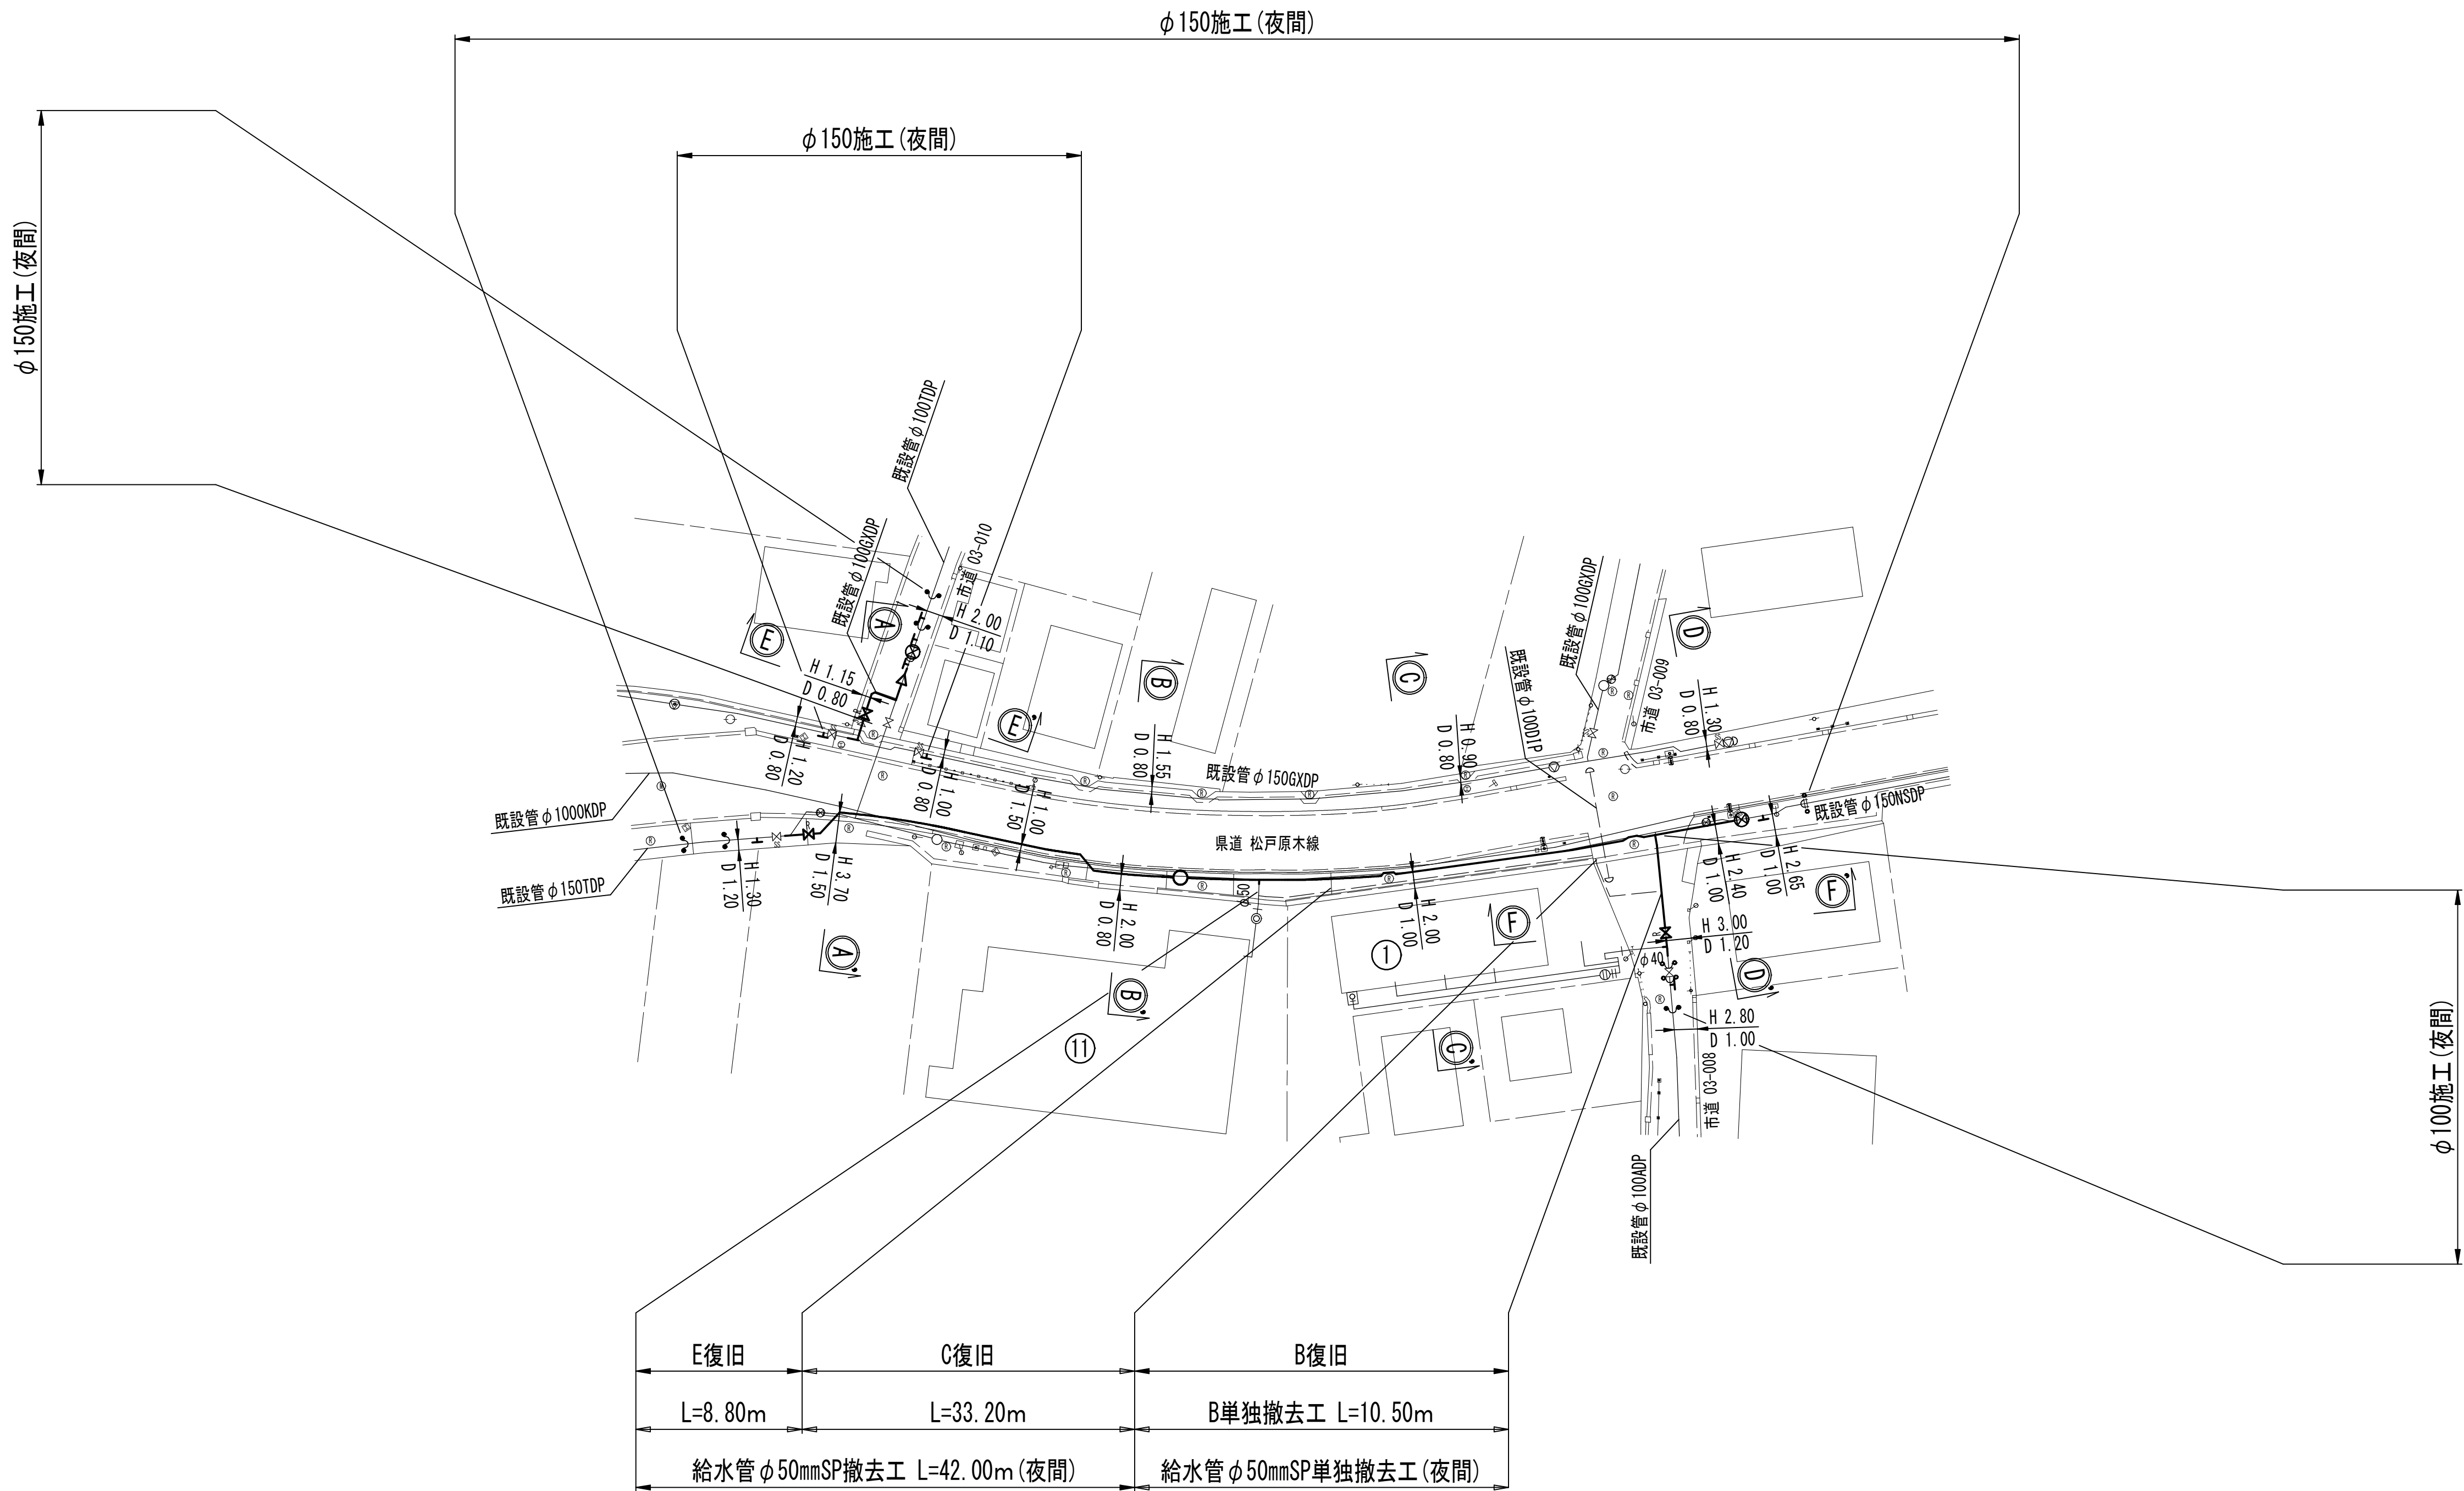

給水管布設集計表

施工 形態 総延長	布設工		新設管 土被り	撤去工		既設管 土被り	舗装 種別	埋戻 材料	掘削 形態	仕切弁		備考
	布設工	管種 延長(m)		口径	管種 延長(m)					設置	撤去	
φ150施工(φ50給水)【夜間】		B単独撤去工		φ50	SP 10.5	1.20	B	改良土	機械	—	—	
給水番号 ⑪	夜間	C		φ50	SP 33.2	1.20	C	改良土	機械			
φ50mmSP撤去工	夜間	E		φ50	SP 8.8	1.20	E	改良土	機械			
L=52.50m												

※ C, E撤去工は、仮配管時撤去済。

浅層埋設				
工 事 名 称	船橋市西船6丁目7番地先 配水管整備工事			
図 面 名 称	給水切替平面図			
図 面 数	16 葉 中 15	縮 尺	1:500	
完 成	年 月 日	工事番号	水船8第60号	
区 画 記 号	D-8	千葉県企業局		
整理番号		施工業者		
所長	次長	課長	設計	製図
所長	次長	課長	監督	製図

給水切替一覽表

[illegible]

工 事 名 称	船橋市西船6丁目7番地先 配水管整備工事				
図 名 称	給水切替一覧表				
図 枚 数	16 葉 中 16		縮 尺		NONE
完 成 日 期	年 月 日		工事番号		水船8第60号
区 画 号	D-8		千葉県企業局		
整理番号			施工業者		
所長	次長	課長	設計	製図	
所長	次長	課長	監督	製図	

仮配管延長集計表

S=NONE

施 工	施 工 形 態	仮配管工	仮配管口径	延 長 (m)		舗 装 種 別	掘 削 形 態	仮設仕切弁	仮設消火栓	連絡箇所	備 考
				設 置	撤 去						
φ100施工 L=18.30m	夜 間	B1仮配管工	φ75	18.30	18.30	B	機械	1 (夜間)	—	カ	不断水連絡工 (Hタイプ) φ100ADP × φ75-1 (B復旧) (DP=1.00) (夜間)
											単独栓設置工 φ100ADP-1 (B復旧) (DP=1.00) (夜間)
											二つ割特殊押輪設置工 φ100ADP-3 (B復旧) (DP=1.00) (夜間)
											試掘工W1.0m × L1.0m (既設水道管管種確認) φ100-1 (B復旧) (DP=1.00) (夜間)
φ150施工 L=198.00m (L=181.00m)	夜 間	A1仮配管工	φ100	18.50	18.50	A	機械	6 (夜間)	1 (夜間)	—	不断水連絡工 (Hタイプ) φ100TDP × φ100-3 (B復旧) (DP=1.10) (夜間)
	夜 間	A2仮配管工	φ100	5.10	5.10	A	機械				φ150TDP × φ100-1 (E復旧) (DP=1.20) (夜間)
	夜 間	B1仮配管工	φ100	13.00	13.00	B	機械				不断水連絡工 (Hタイプ) φ150GXD × φ100-2 (C復旧) (DP=0.80) (夜間)
	夜 間	B2仮配管工	φ100 × 2条	14.90 × 2	14.90 × 2	B	機械				不断水連絡工 (Hタイプ) φ150NSDP × φ100-1 (C復旧) (DP=1.00) (夜間)
	夜 間	C1仮配管工	φ100	40.90	40.90	C	機械				単独栓設置工 φ100TDP -1 (B復旧) (DP=1.10) (夜間)
	夜 間	C2仮配管工	φ100	33.20	33.20	C	機械				単独栓設置工 φ150TDP -1 (E復旧) (DP=1.20) (夜間)
	夜 間	C3仮配管工	φ100	15.10	15.10	C	機械				単独栓設置工 φ150GXD-1 (C復旧) (DP=0.80) (夜間)
	夜 間	D1仮配管工	φ100	9.00	9.00	D	機械				単独栓設置工 φ150NSDP-1 (C復旧) (DP=1.00) (夜間)
	夜 間	D2仮配管工	φ100 × 2条	2.10 × 2	2.10 × 2	D	機械				仮設不断水止水栓設置工 φ100TDP -1 (B復旧) (DP=1.10) (夜間)
	夜 間	E1仮配管工	φ100	20.40	20.40	E	機械				仮設不断水止水栓設置工 φ150NSDP-1 (C復旧) (DP=1.00) (夜間)
	夜 間	E2仮配管工	φ100	8.80	8.80	E	機械				離脱防止金具設置工 φ100TDP -2 (B復旧) (DP=1.10) (夜間)
											離脱防止金具設置工 φ150TDP -1 (C復旧) (DP=1.20) (夜間)
											離脱防止金具設置工 φ150TDP -1 (E復旧) (DP=1.20) (夜間)
											NS形移動防止金具設置工 φ150NSDP-1 (C復旧) (DP=1.00) (夜間)

- ※ 仮配管材料
φ100以下はSGP-VBまたはSGP-PBとする。
- ※ 洗浄用ドレーンは適宜設置すること。
- ※ ストップバルブは適所に設置する。
- ※ C2、E2仮配管布設時に給水管φ50mmSPを撤去すること。
- ※ φ100施工B1仮配管工、φ150施工A1、B1、B2、C3、D1、D2仮配管工は両側切断とする。


仮配管連絡材料タイプ別集計表

S=NONE

施 工	箇 所	タイプ	既設管口径 1	既設管口径 2	仮配管口径
φ100施工	カ	H	φ100ADP	—	φ75
φ150施工	ア	H	φ150TDP	—	φ100
	イ	H	φ150NSDP	—	φ100
	ウ,エ	H	φ150GXD	—	φ100
	オ	H	φ100TDP × 3	—	φ100 × 3

仮配管施工図（参考）						
工 事 名 称	船橋市西船6丁目7番地先 配水管整備工事					
図 面 名 称	仮配管延長集計表 仮配管連絡材料タイプ別集計表					
図 面 枚 数	9 葉 中 1		縮 尺		NONE	
完 成	年 月 日		工事番号		水船8第60号	
区 画 記 号	D-8		千葉県企業局			
整理番号			施 工 業 者			
所長	次長	課長	設計	製図		
所長	次長	課長	監督	製図		

仮配管平面図(1/2) S=1:500



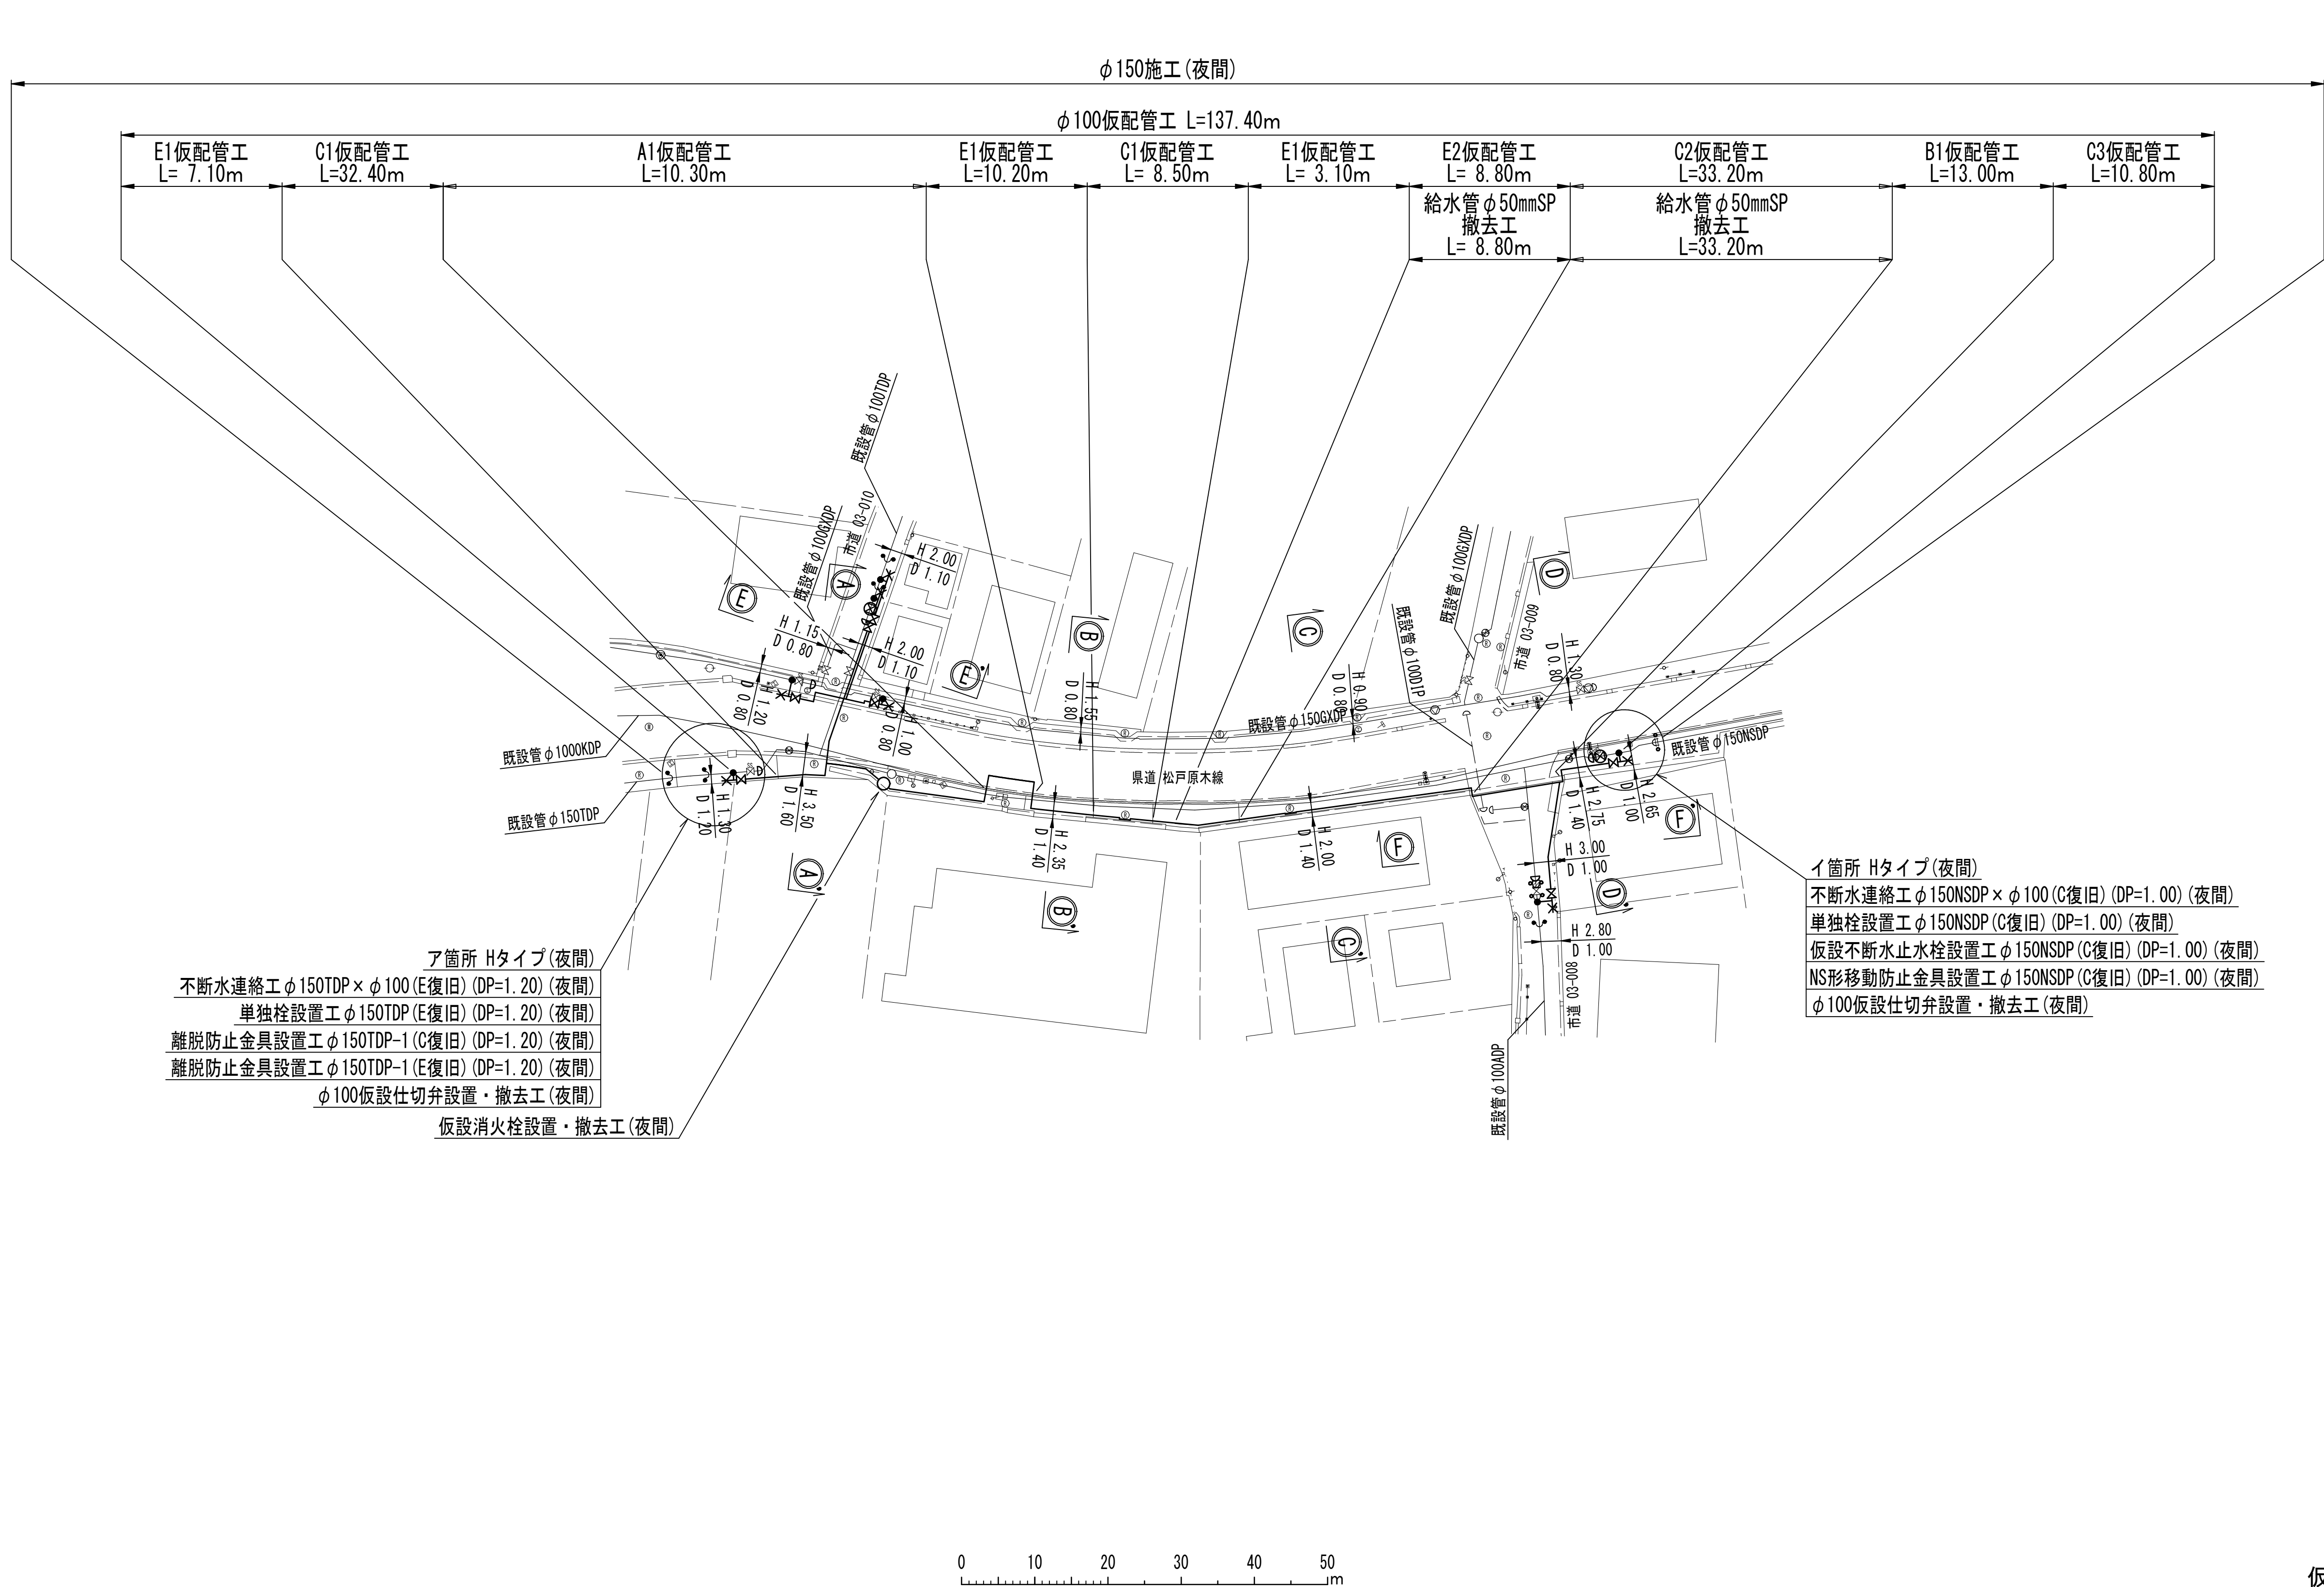


ア箇所 Hタイプ(夜間)
不断水連絡工φ150TDP×φ100(E復旧)(DP=1.20)(夜間)
単独栓設置工φ150TDP(E復旧)(DP=1.20)(夜間)
離脱防止金具設置工φ150TDP-1(C復旧)(DP=1.20)(夜間)
離脱防止金具設置工φ150TDP-1(E復旧)(DP=1.20)(夜間)
φ100仮設仕切弁設置・撤去工(夜間)
仮設消火栓設置・撤去工(夜間)

イ箇所 Hタイプ(夜間)
不断水連絡工φ150NSDP×φ100(C復旧)(DP=1.00)(夜間)
単独栓設置工φ150NSDP(C復旧)(DP=1.00)(夜間)
仮設不断水止水栓設置工φ150NSDP(C復旧)(DP=1.00)(夜間)
NS形移動防止金具設置工φ150NSDP(C復旧)(DP=1.00)(夜間)
φ100仮設仕切弁設置・撤去工(夜間)

仮配管施工図（参考）					
工 事 名	船橋市西船6丁目7番地先 配水管整備工事				
図 面 名	仮配管平面図（1/2）				
図 面 枚	9 葉 中 2	縮 尺	1:500		
完 成	年 月 日	工事番号	水船8第60号		
区 画 記 号	D-8	千葉県企業局			
整理番号			施 工 業 者		
所 長	次 長	課 長	設 計	製 図	
所 長	次 長	課 長	監 督	製 図	




 


仮配管平面図 (2/2) S=1:500

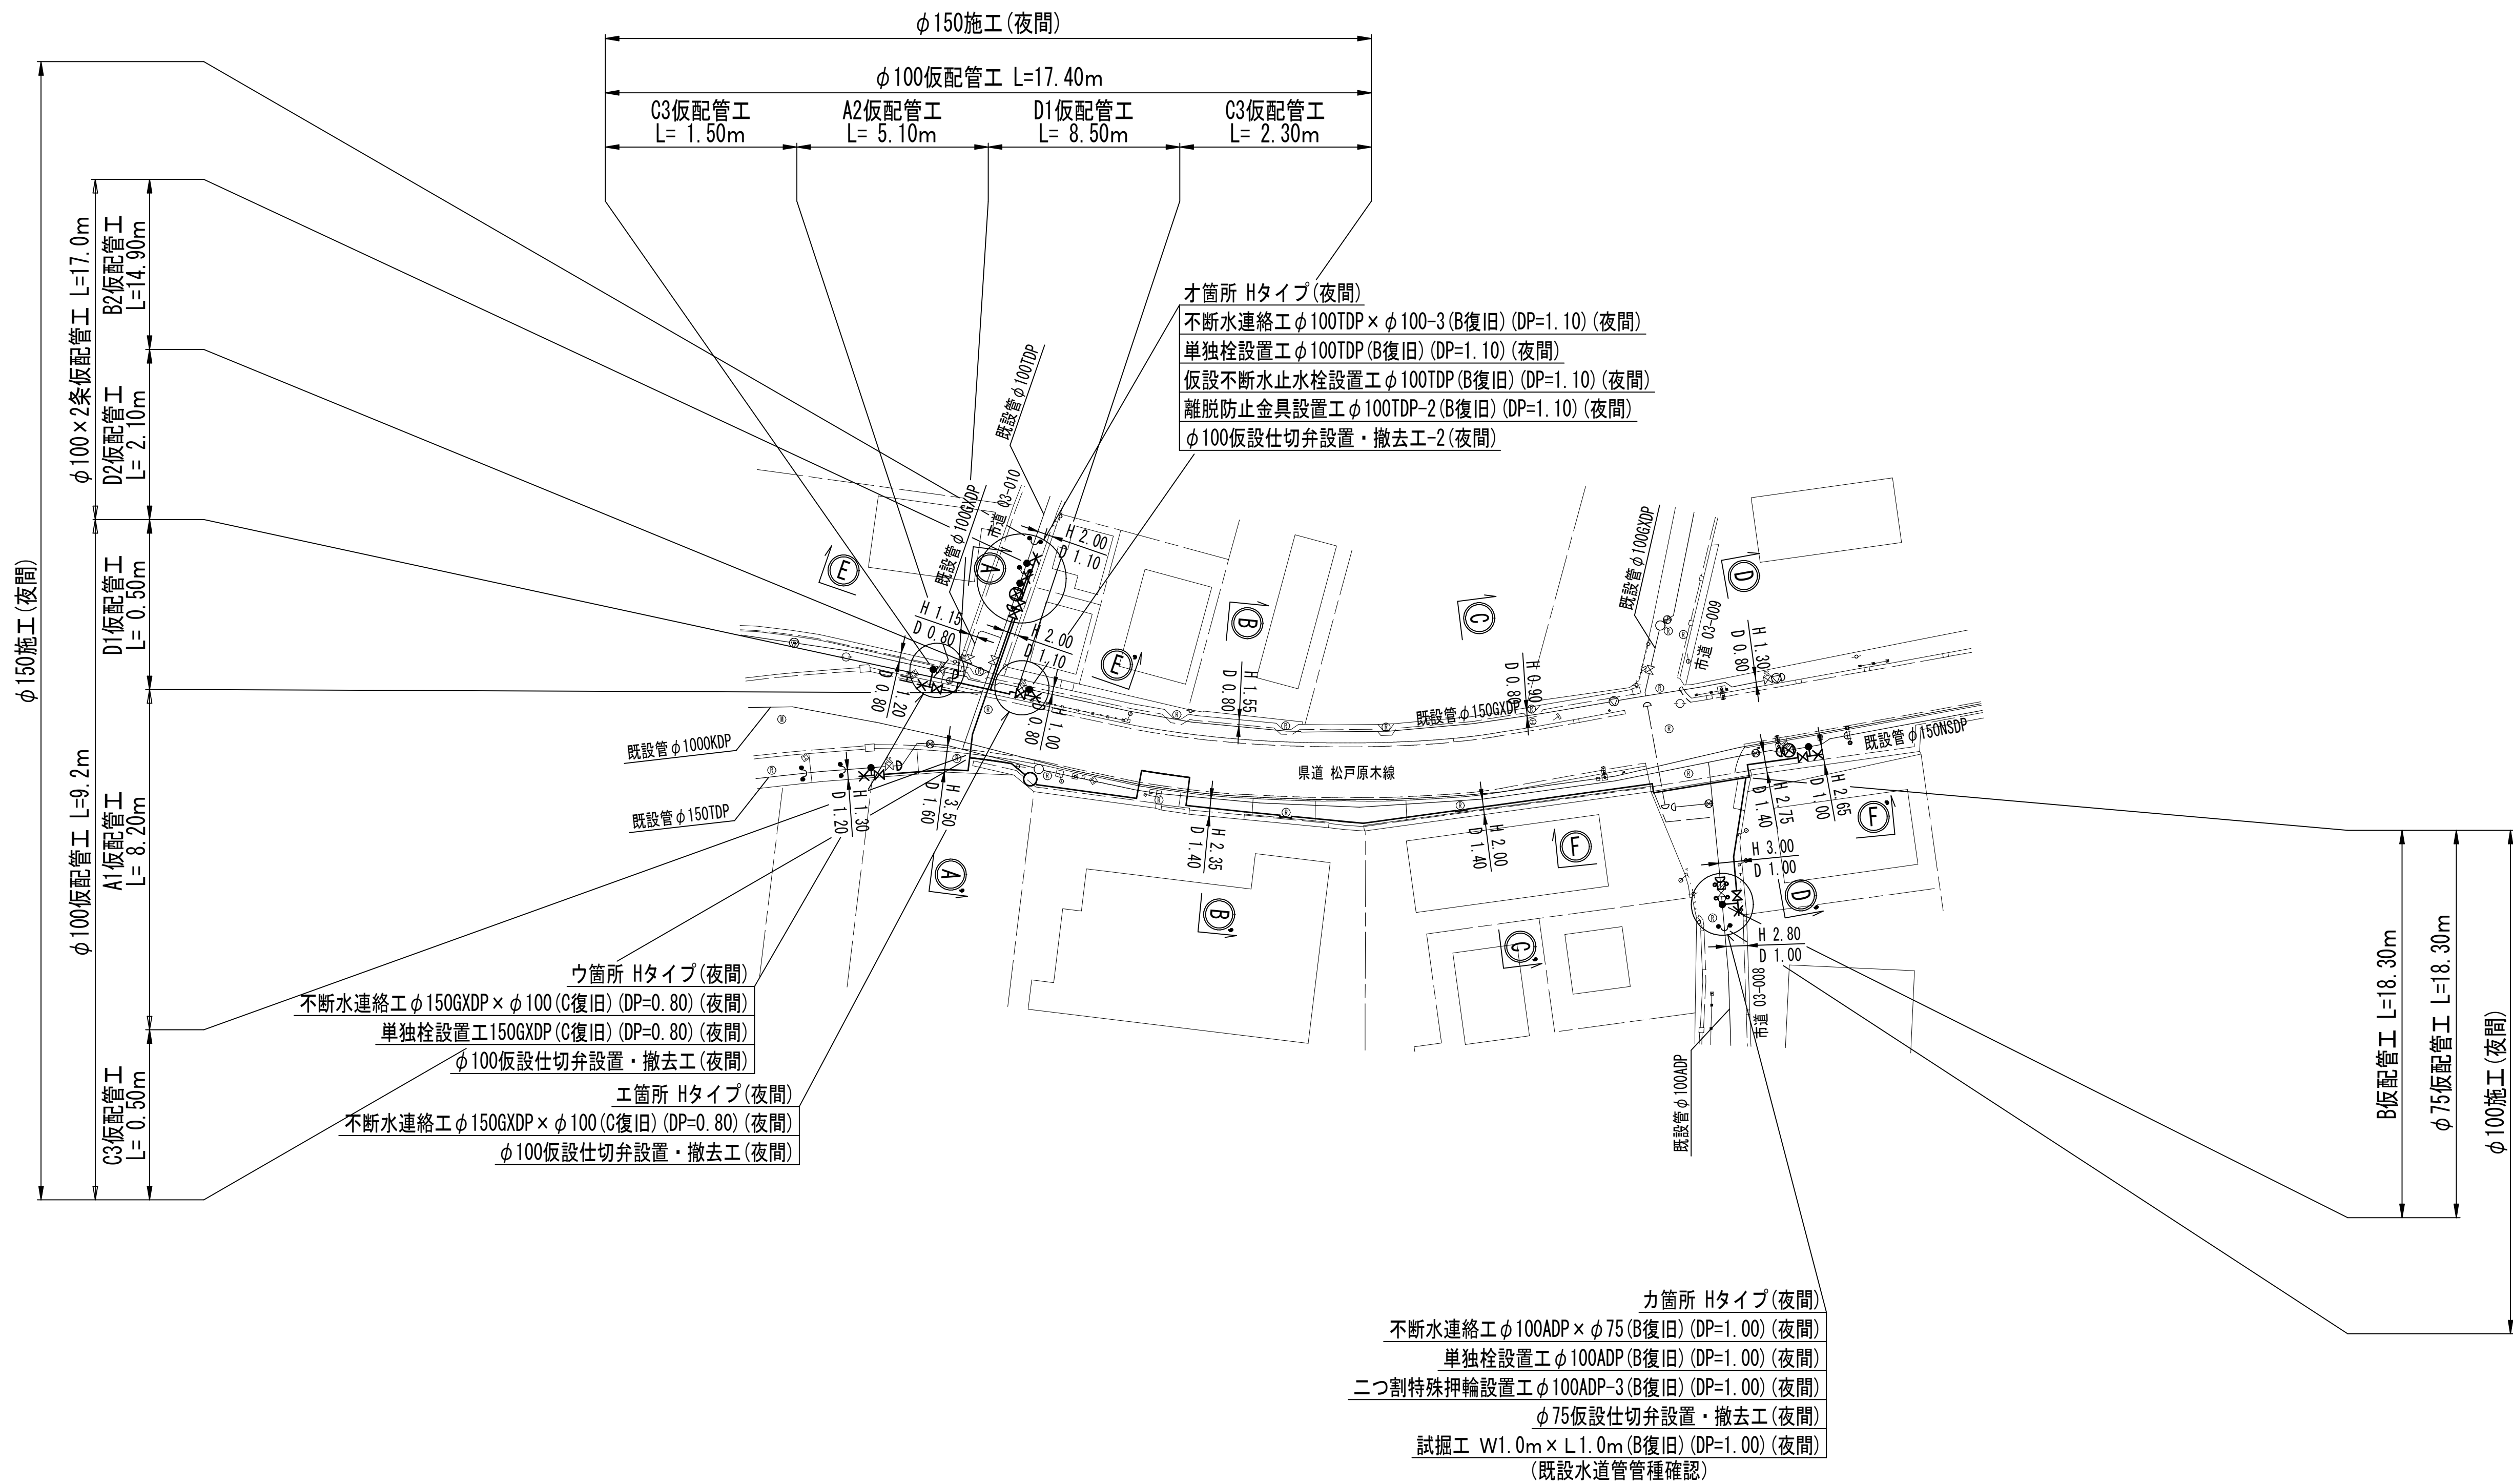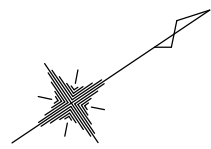

仮配管施工図 (参考)

工 事 名 称	船橋市西船6丁目7番地先 配水管整備工事				
図 面 名 称	仮配管平面図 (2/2)				
図 面 枚 数	9 葉 中 3		縮 尺		1:500
完 成 日	年 月 日		工事番号		水船8第60号
区 画 記 号	D-8		千葉県企業局		
整理番号			施工業者		
所長	次長	課長	設計	製図	
所長	次長	課長	監督	製図	


仮配管横断面図 S=1:50

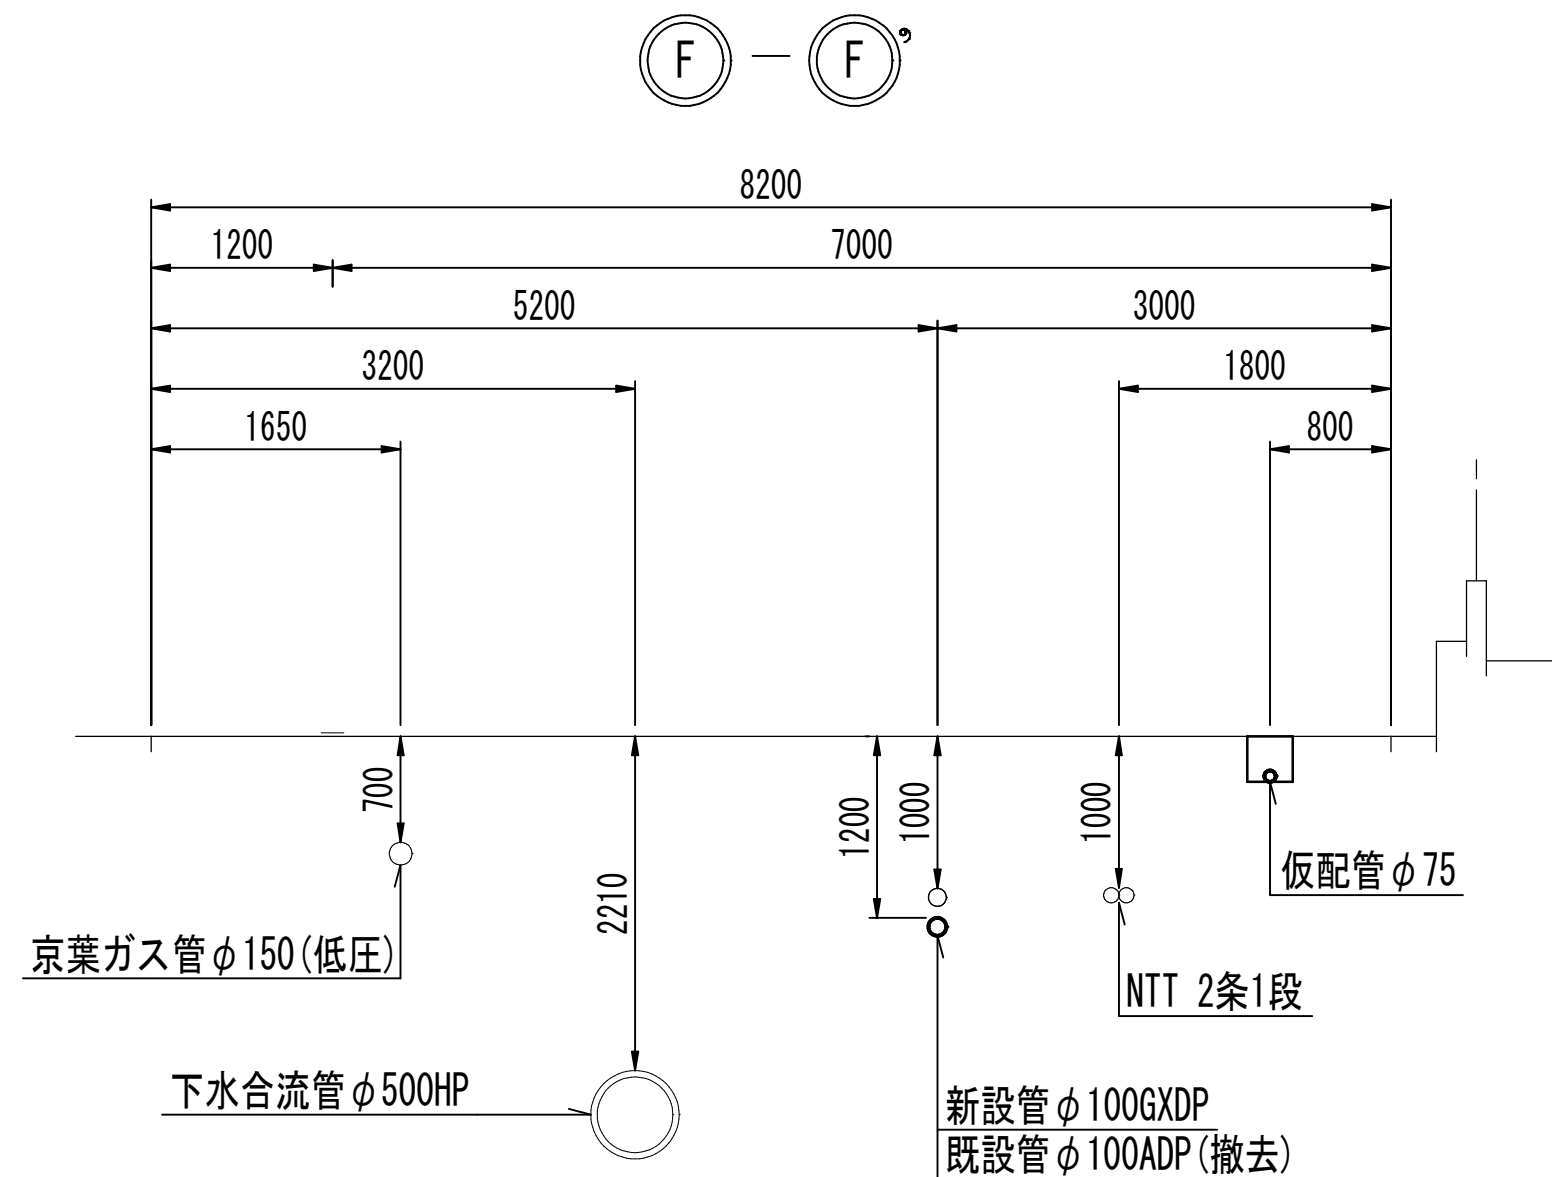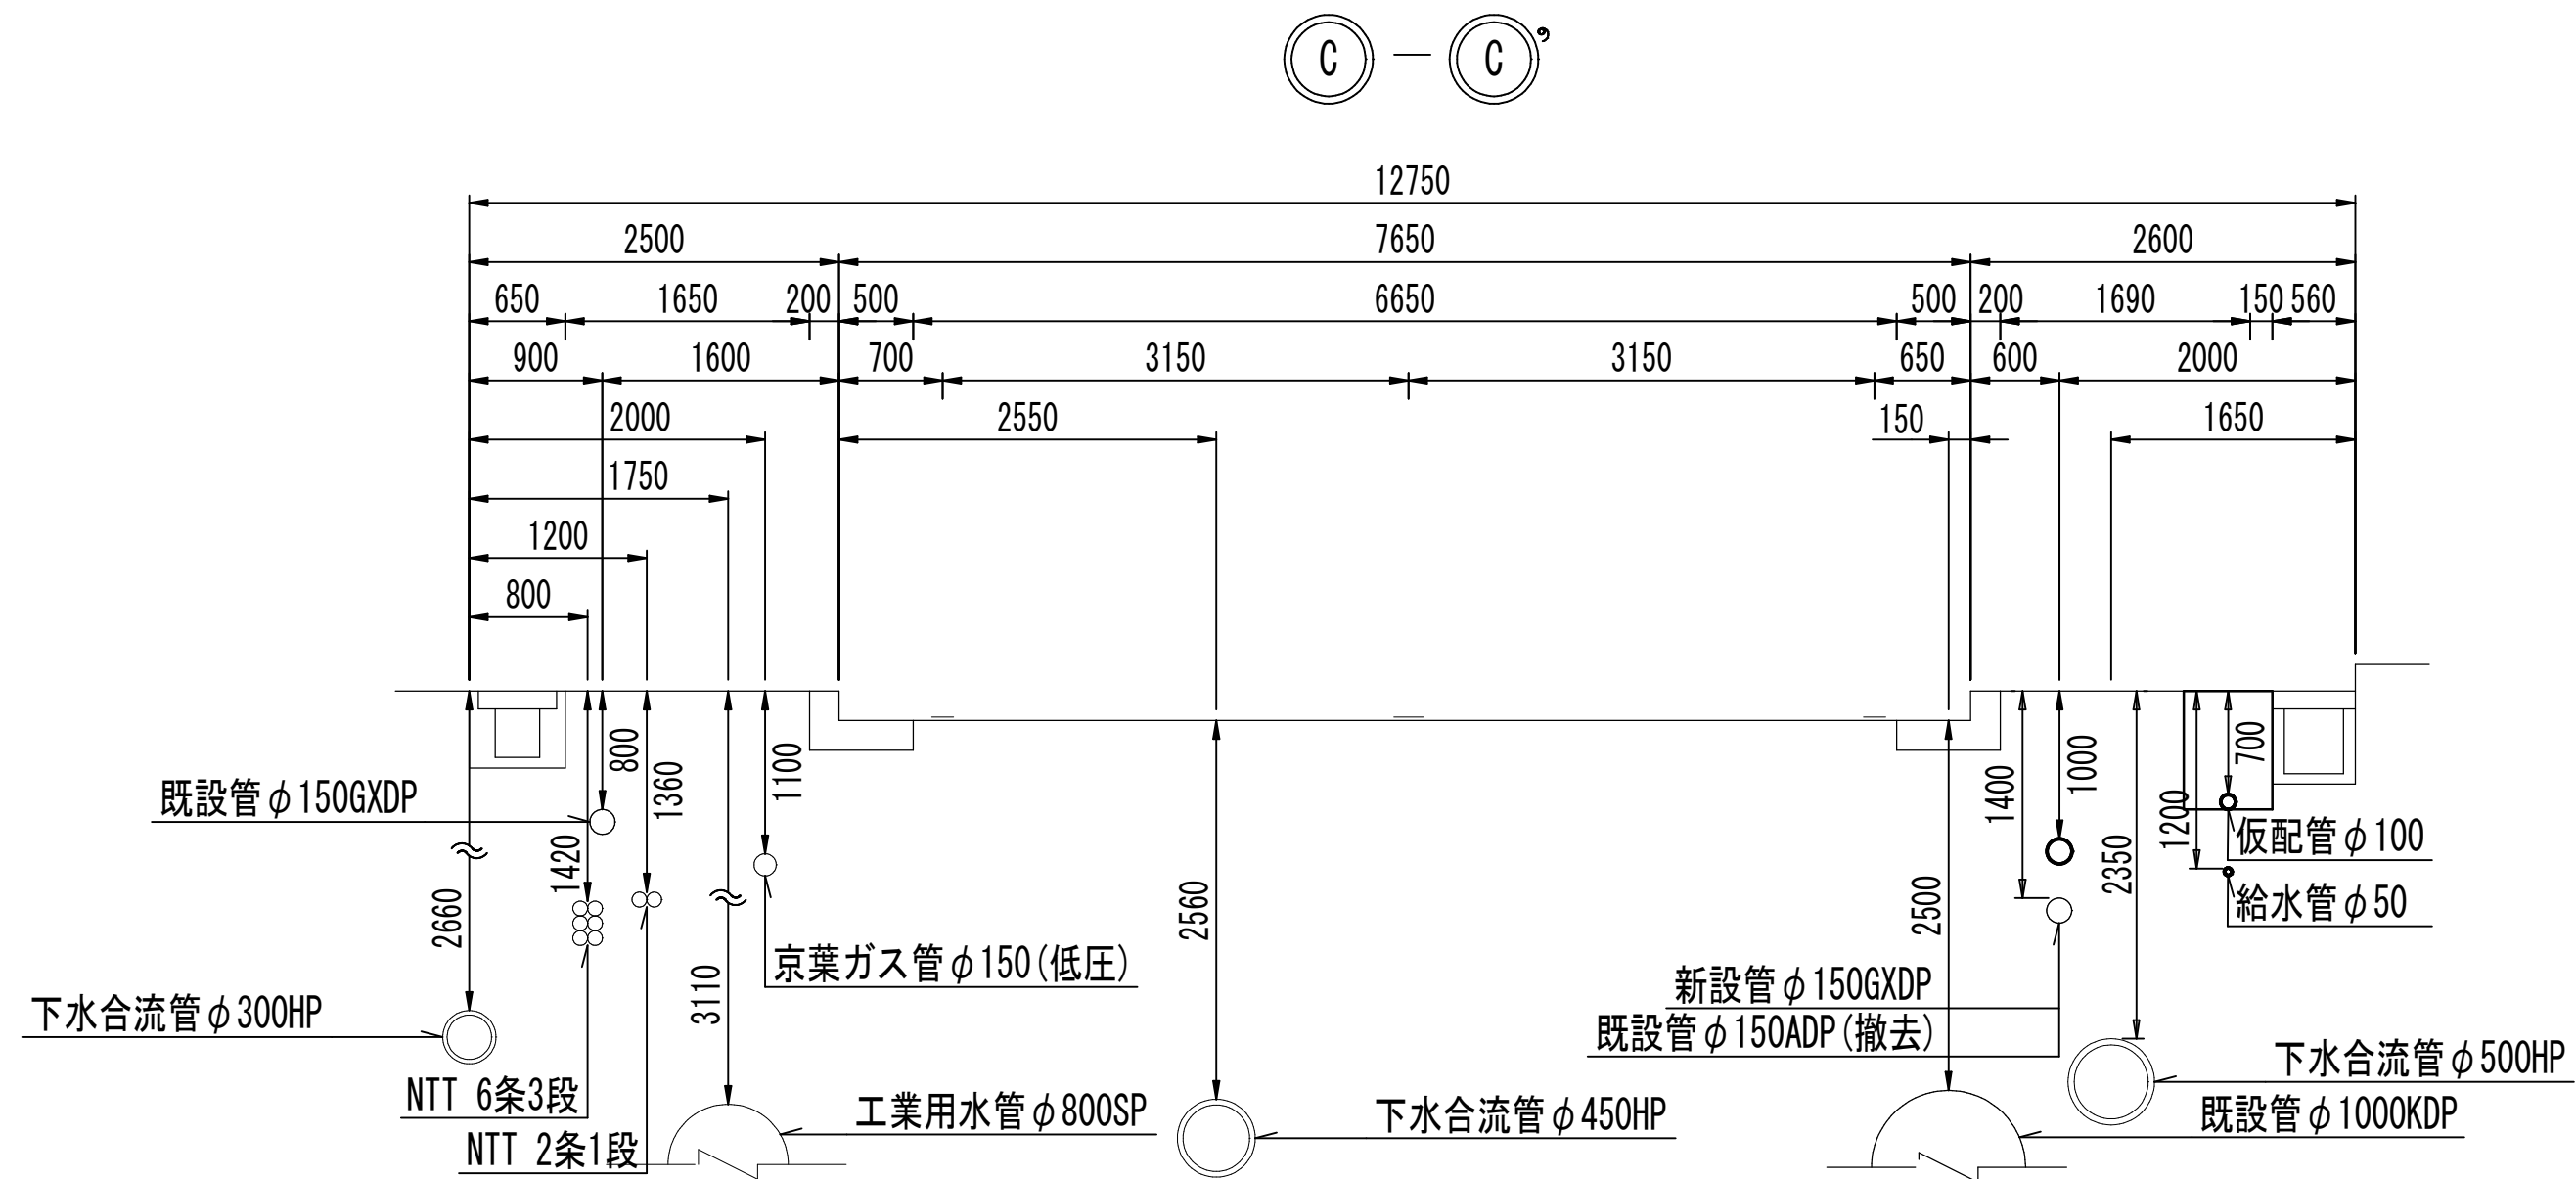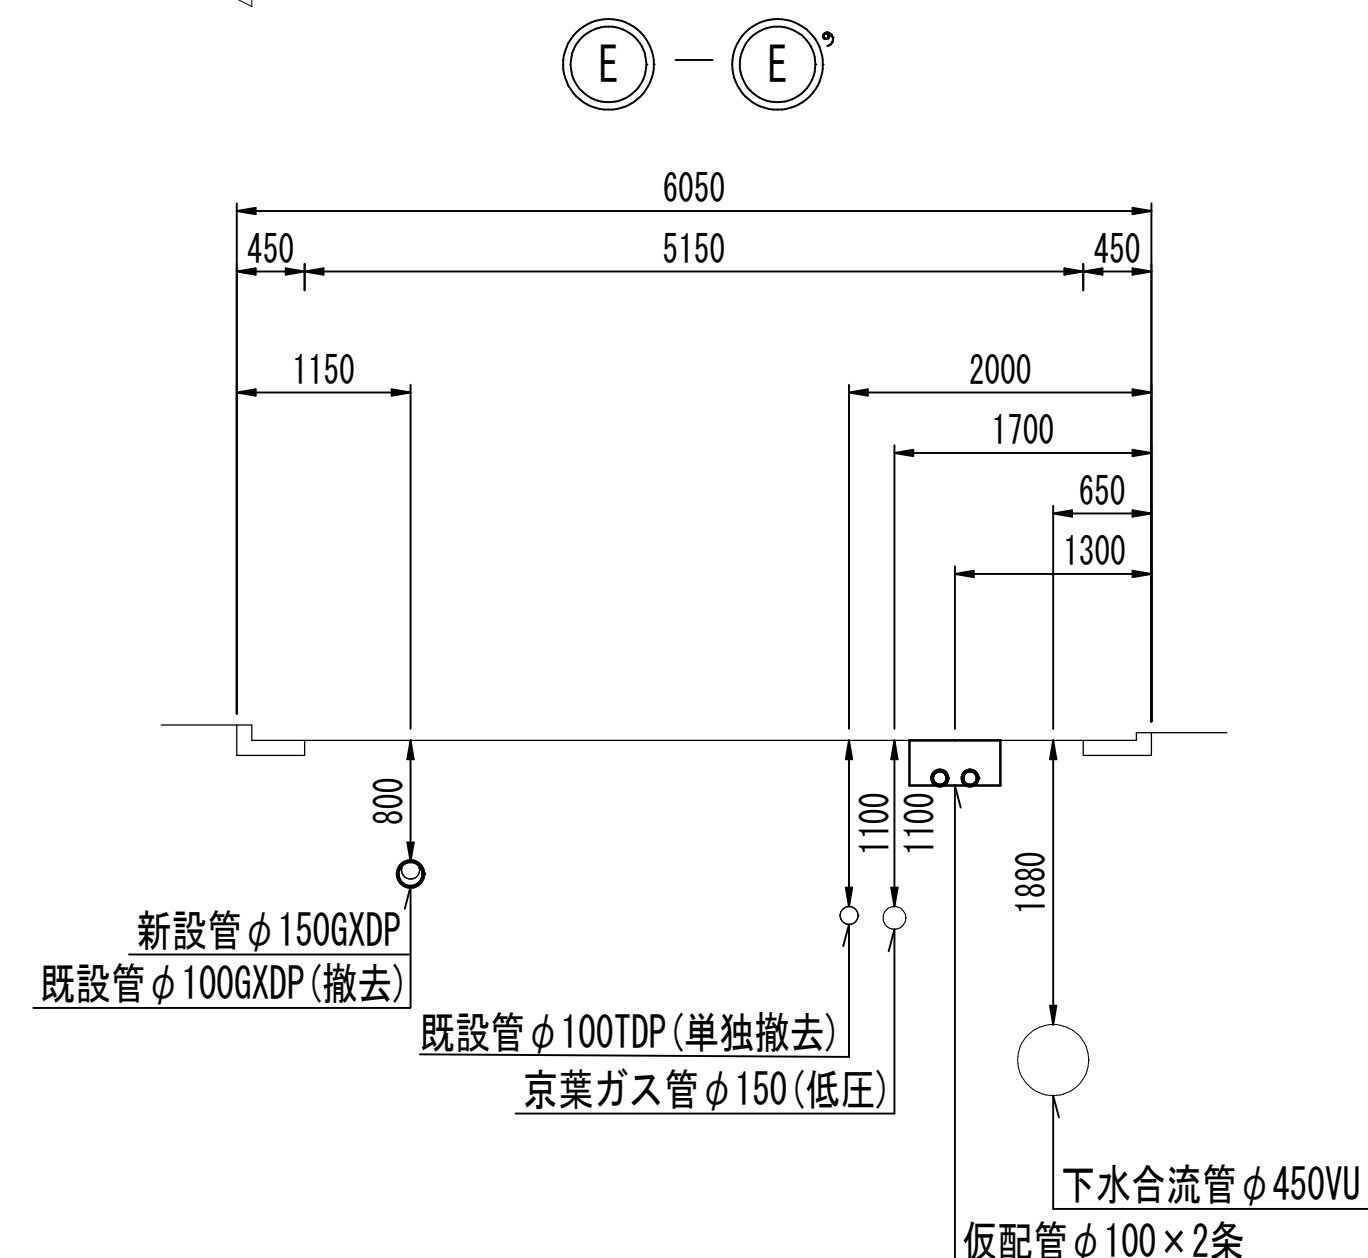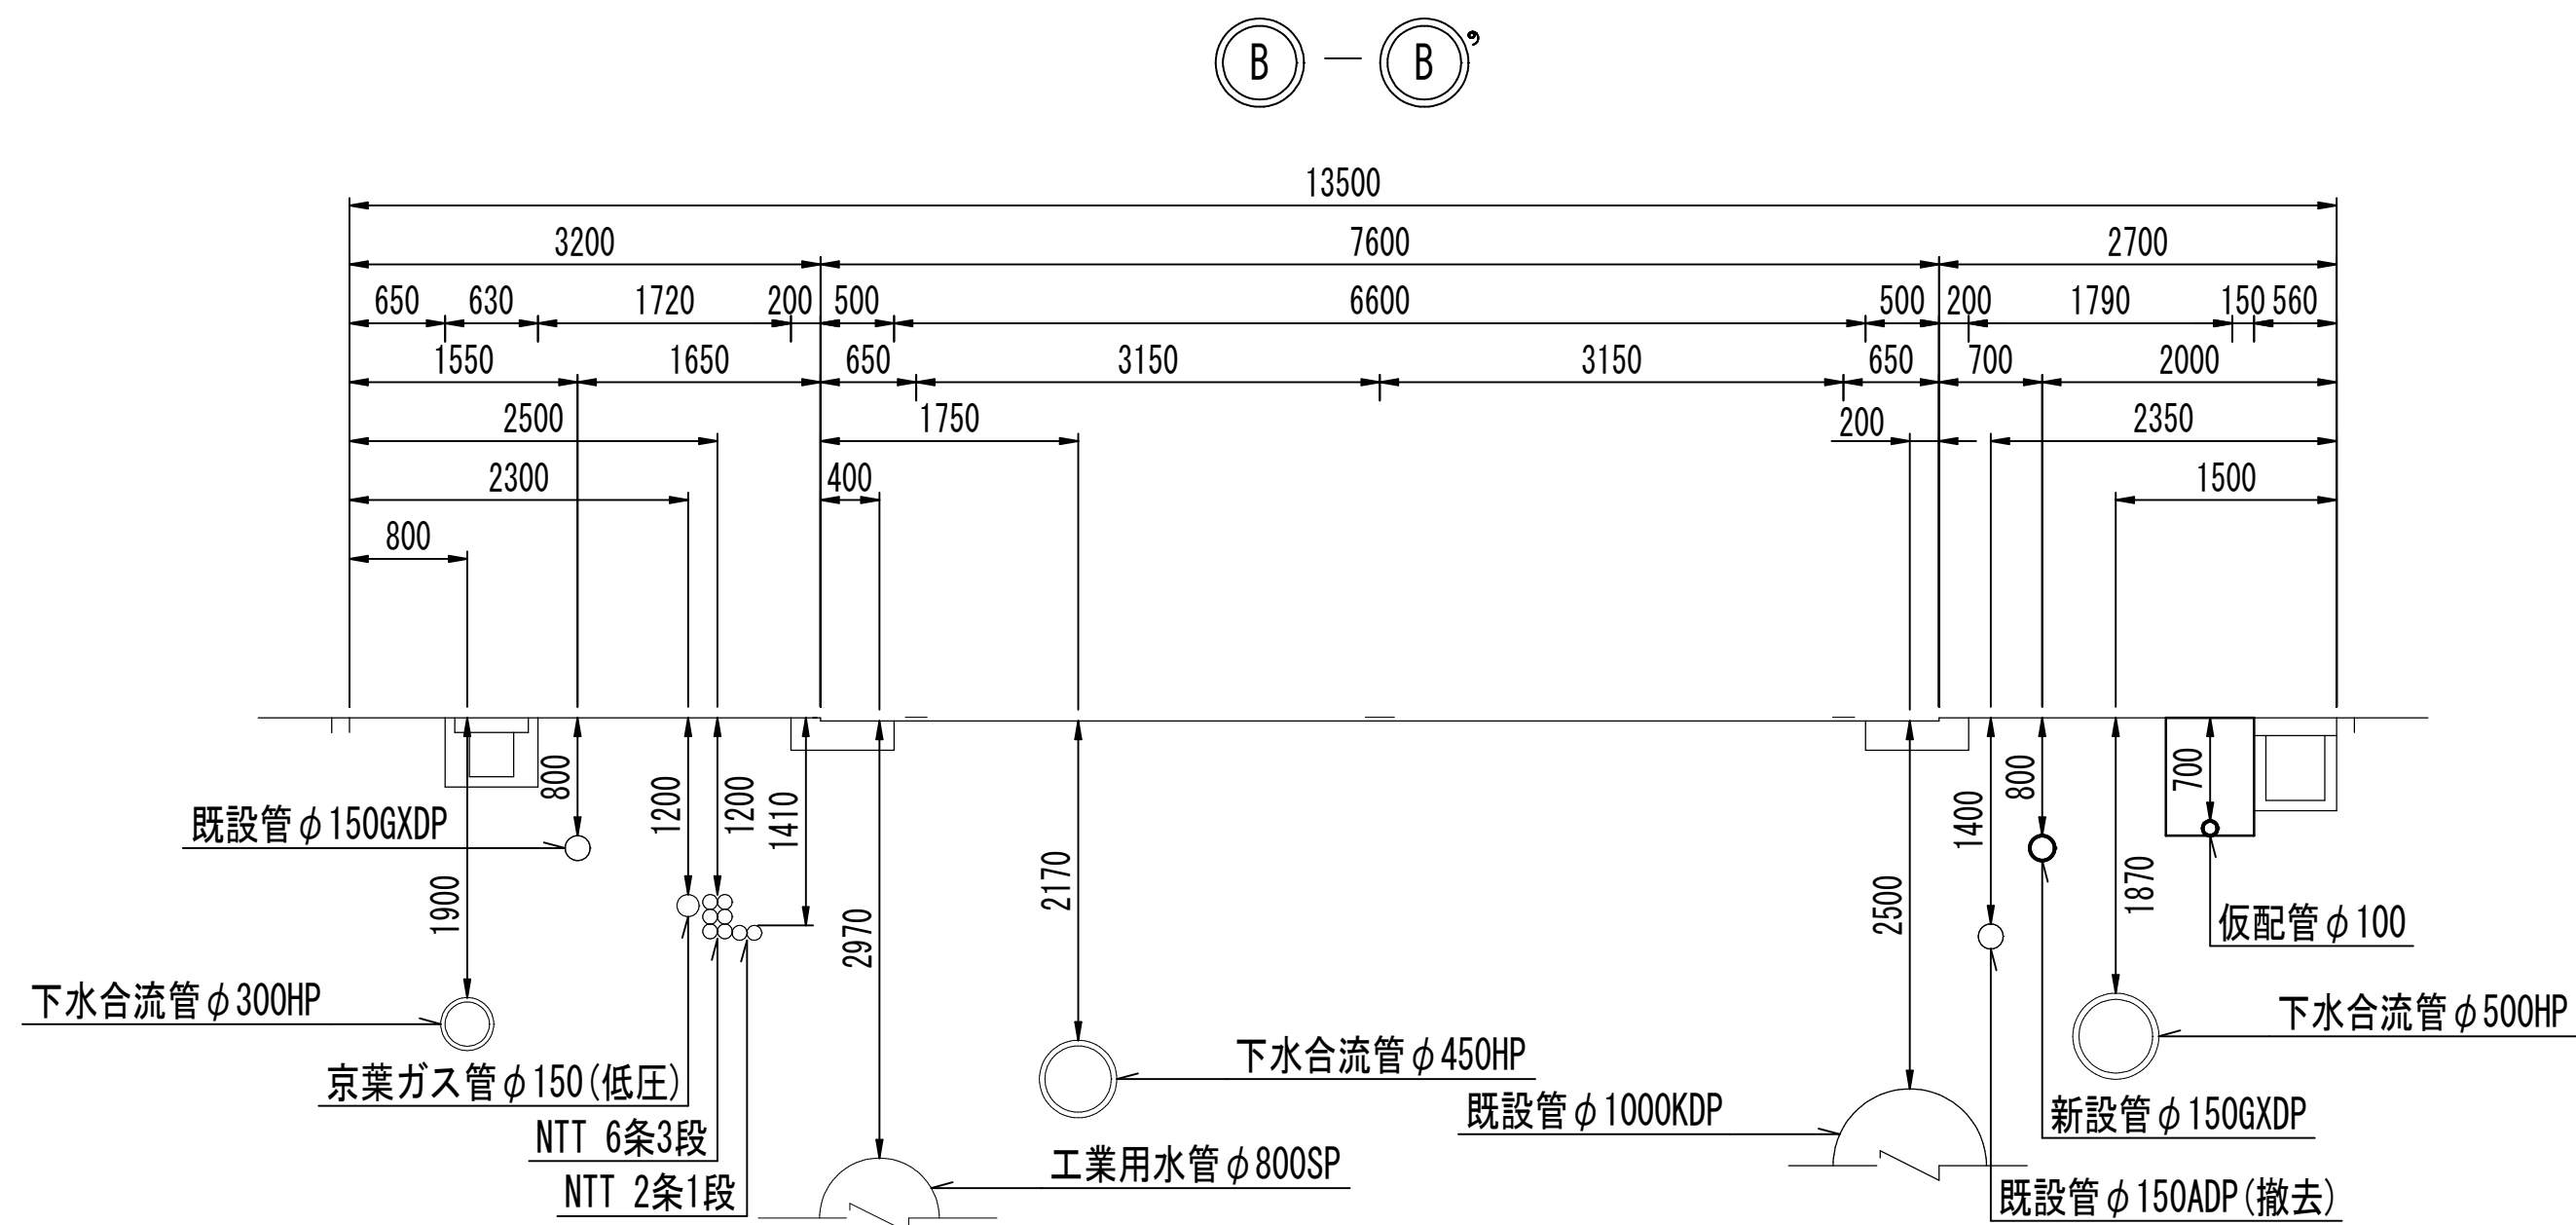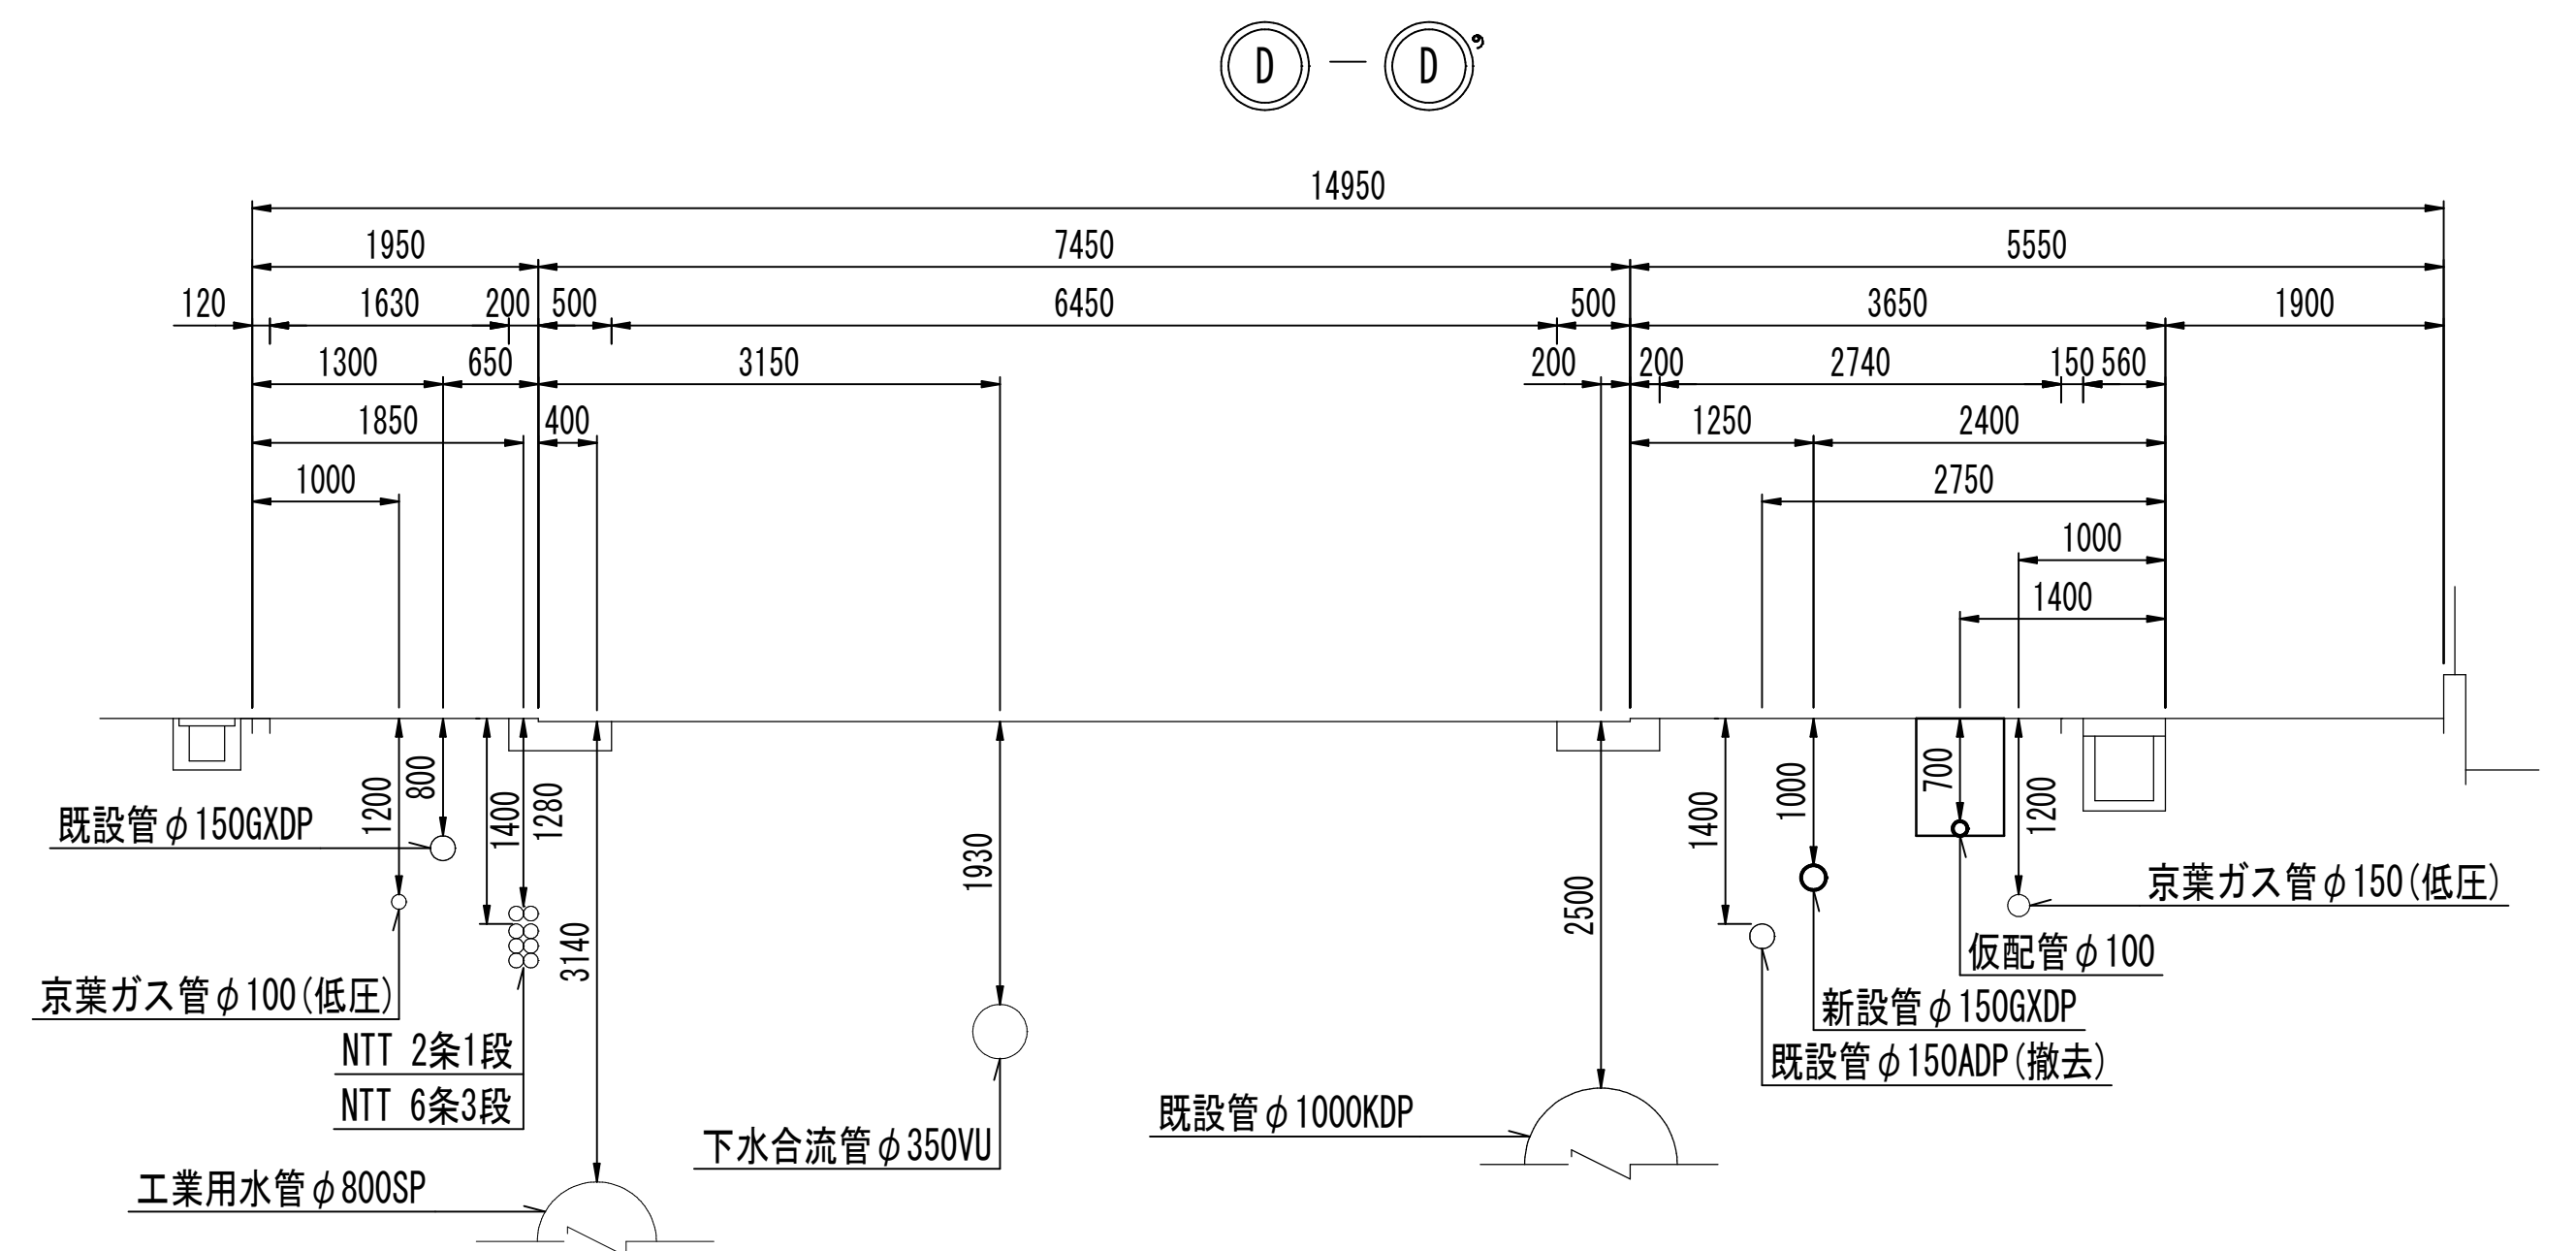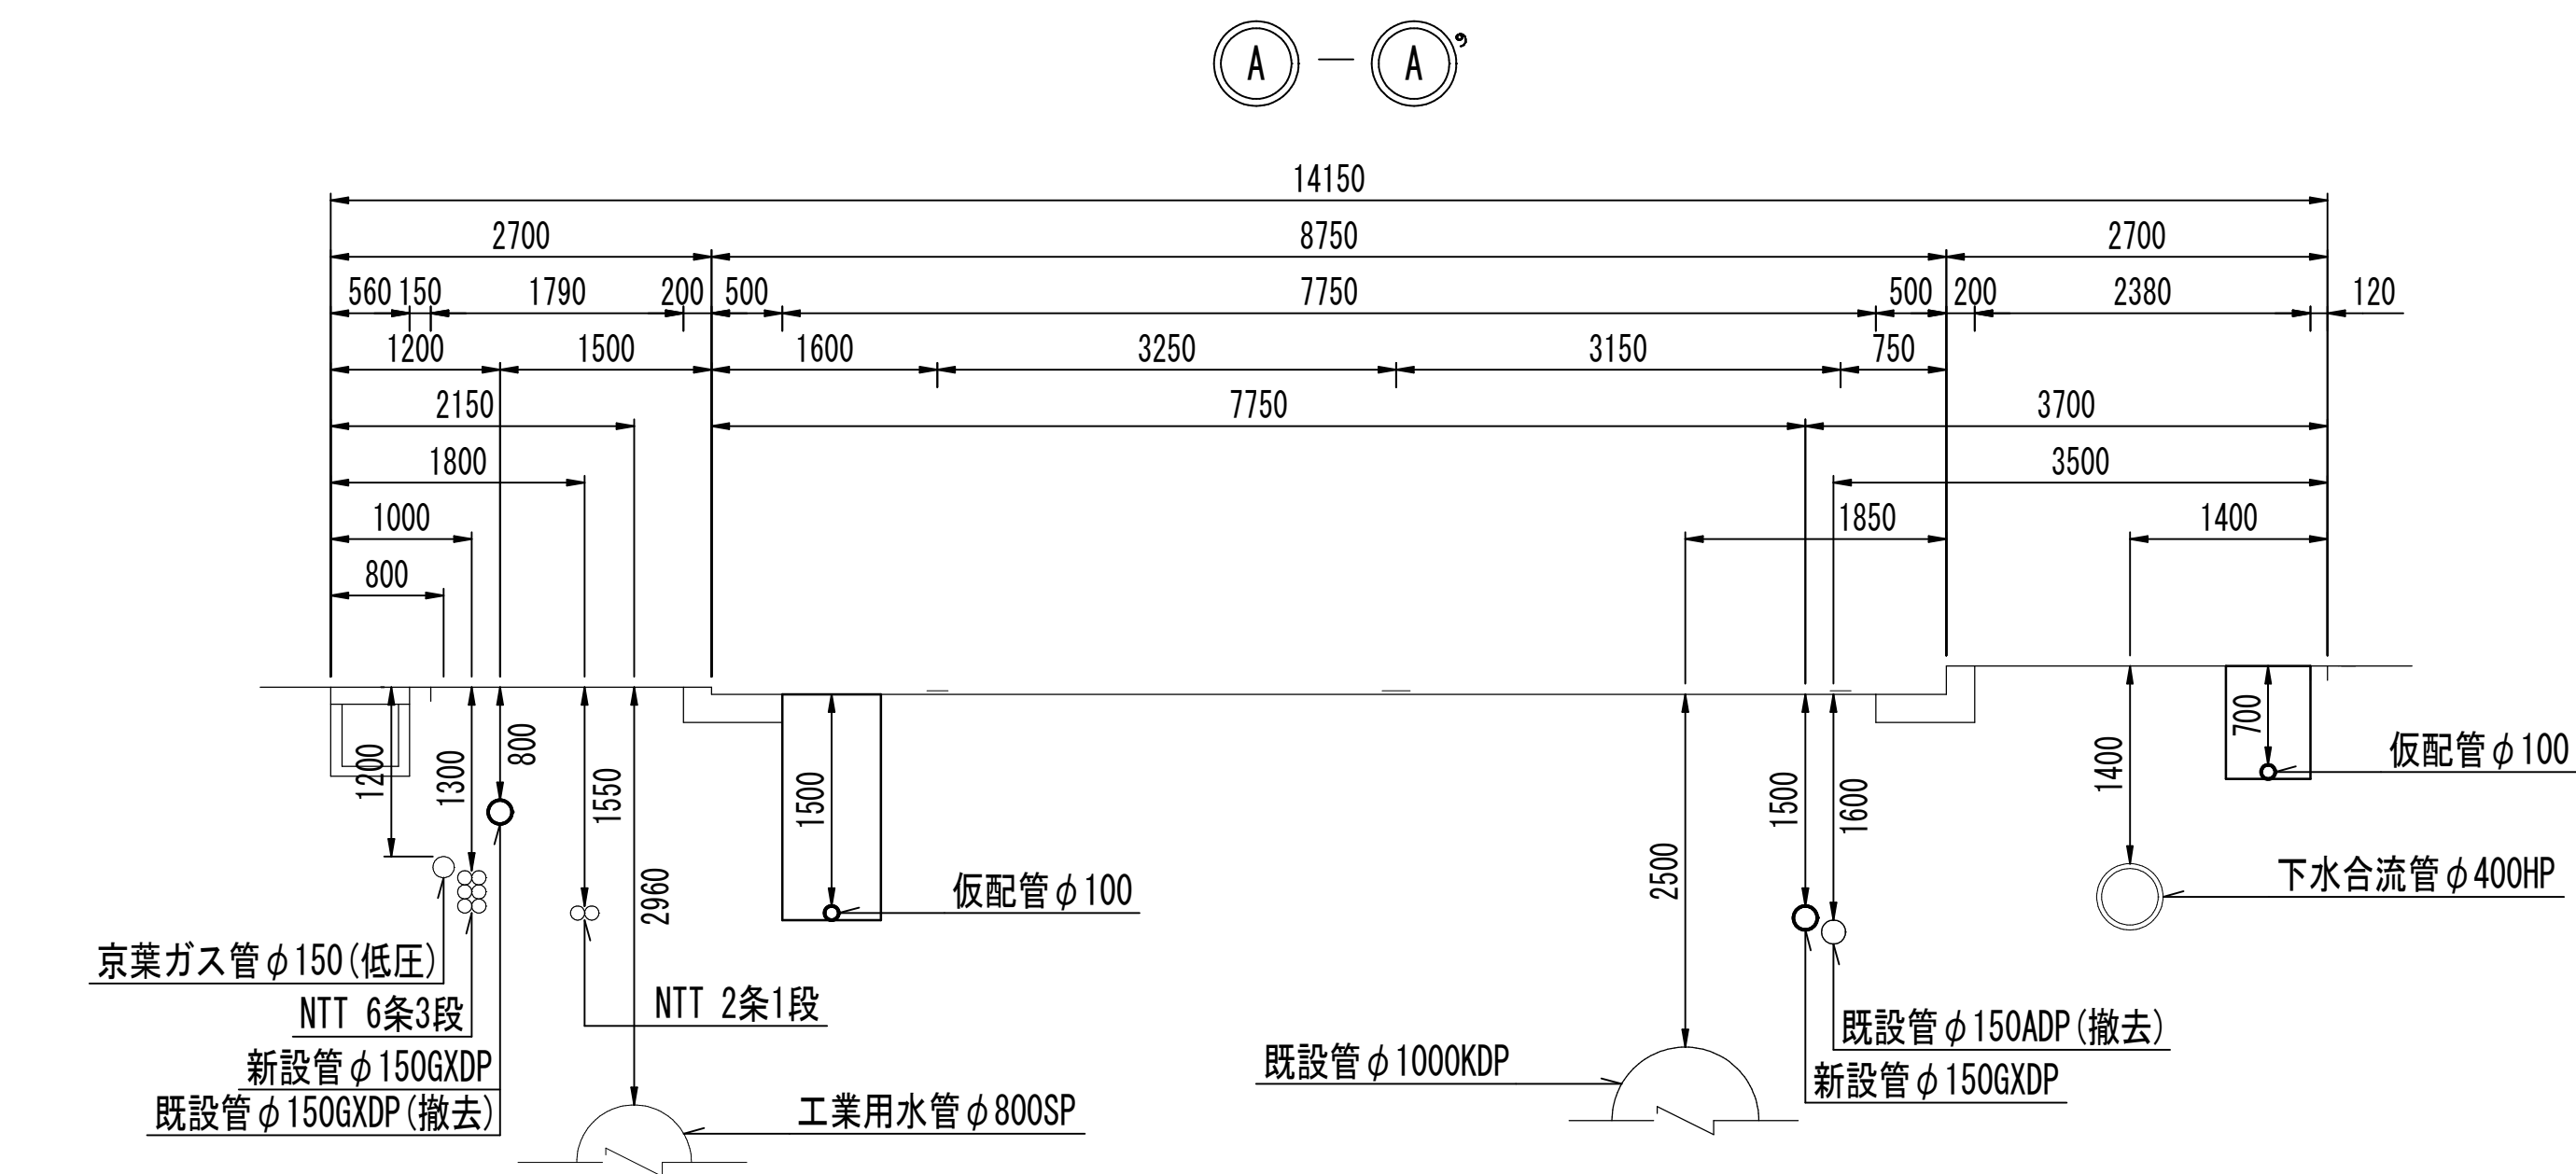


仮配管施工図（参考）					
工 事 名	船橋市西船6丁目7番地先 配水管整備工事				
図 面 名	仮配管横断面図				
図 面 数	9 葉 中 4	縮 尺		1:50	
完 成 日	年 月 日	工事番号		水船8第60号	
区 画 記 号	D-8		千葉県企業局		
整理番号			施工業者		
所長	次長	課長	設計	製図	
所長	次長	課長	監督	製図	

仮配管理設図 S=1:20


A1、A2仮配管工
県道 設計構造[D]

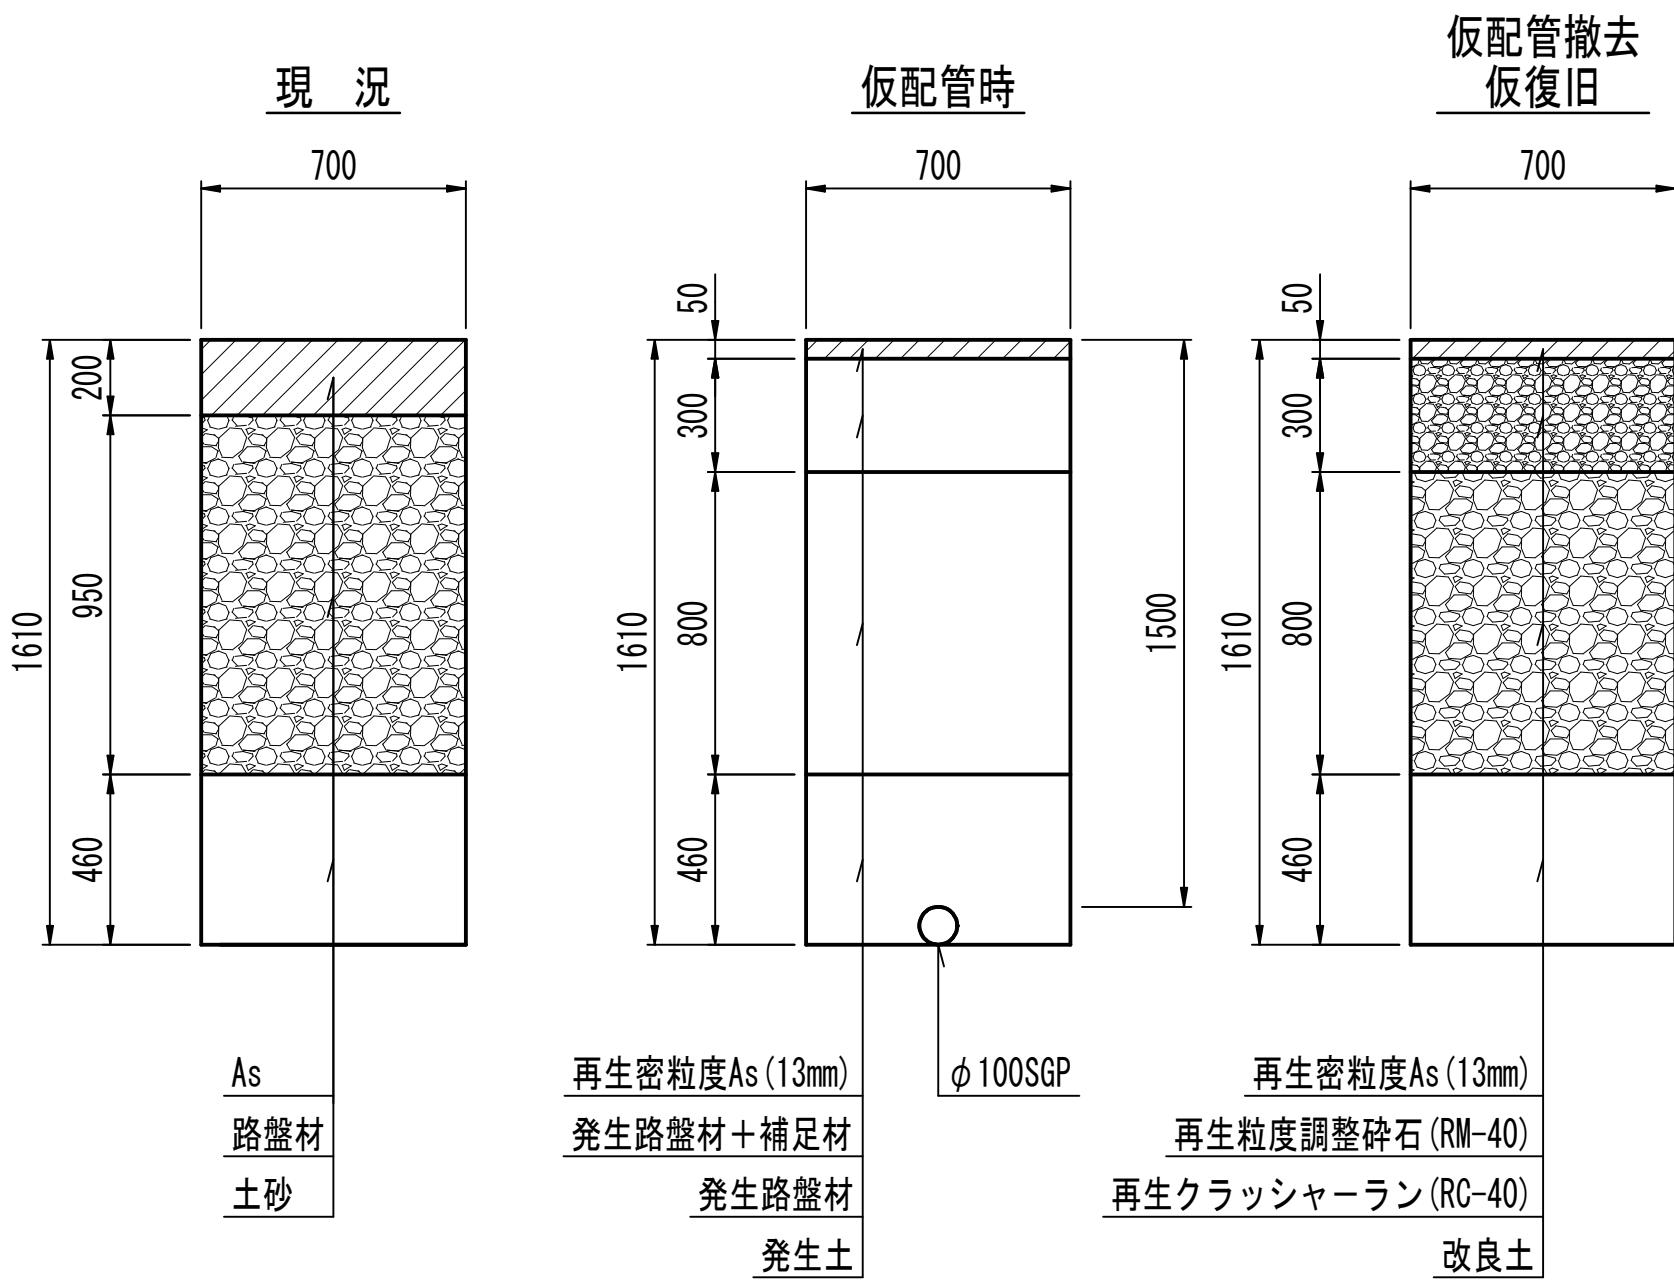


C1、C3仮配管工
県道歩道一般 (透水性)

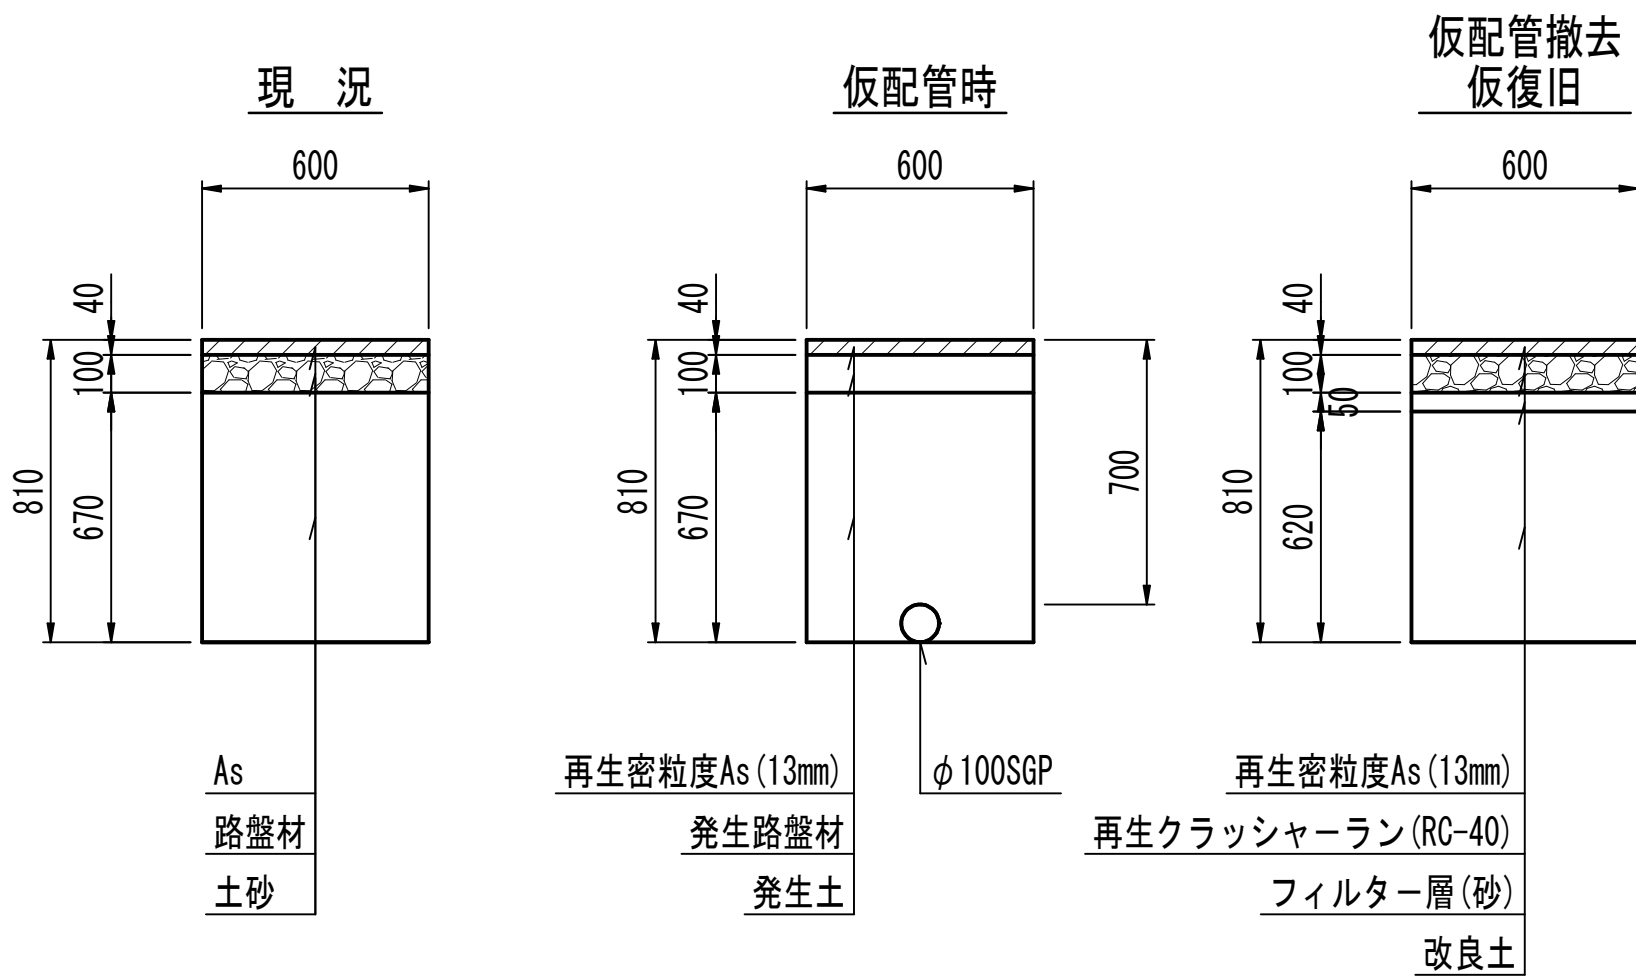


D2仮配管工
県道歩道乗入 6m以下 (透水性)

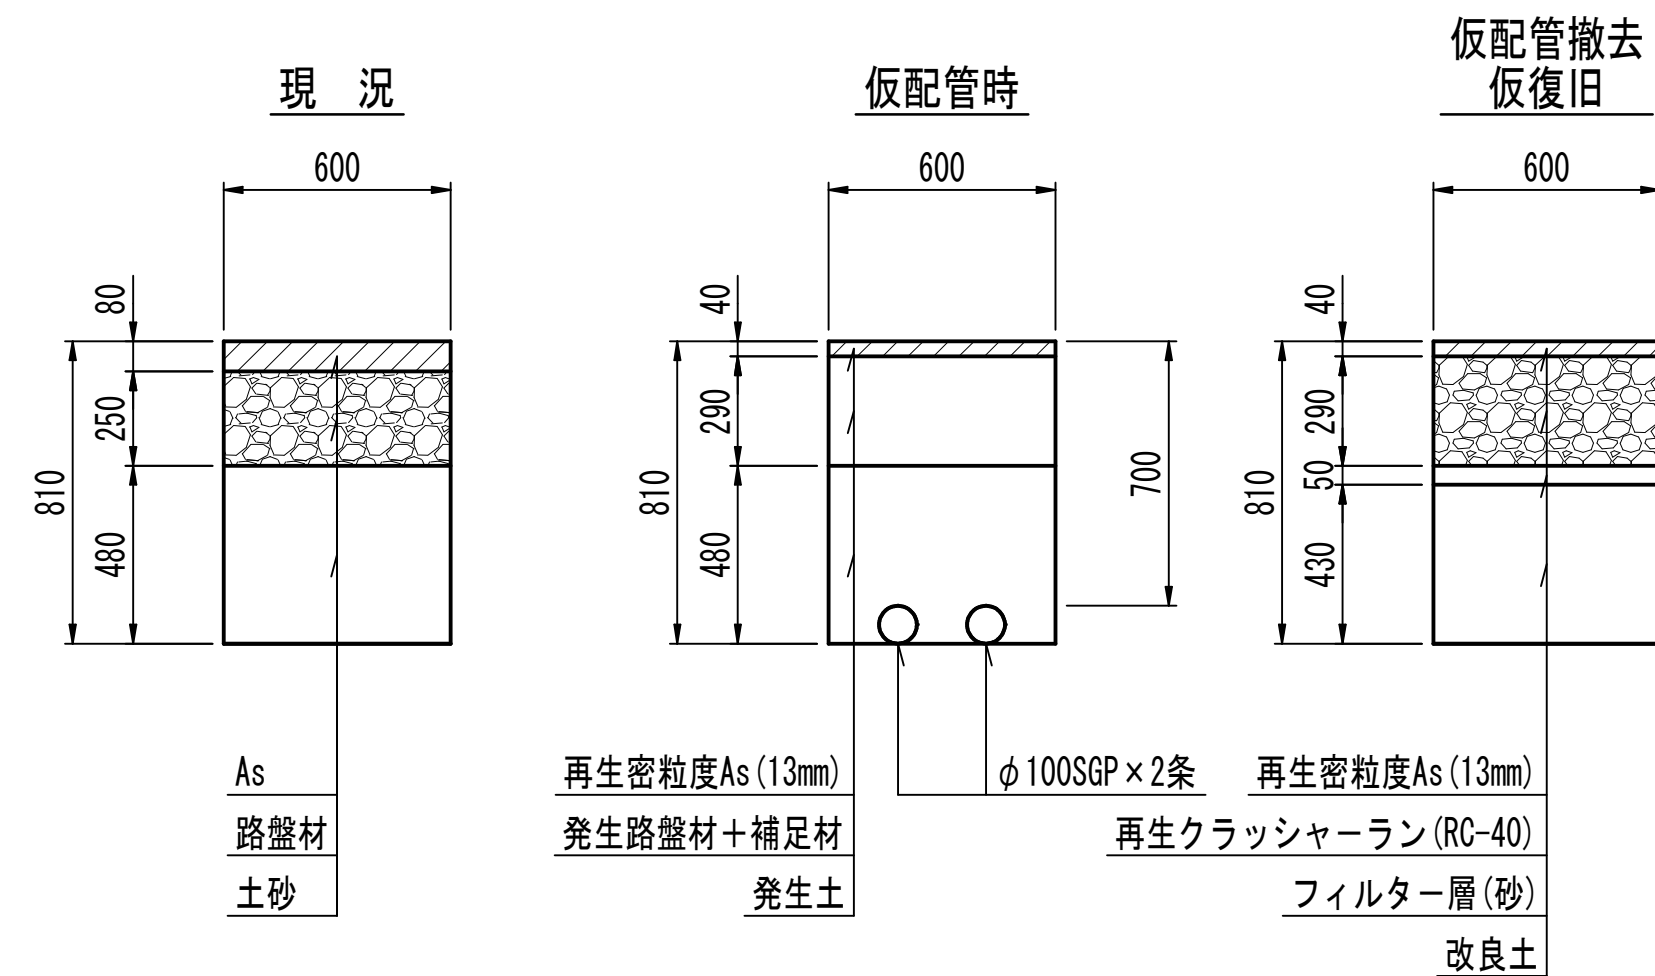


E1仮配管工
県道歩道乗入 8m以下 (透水性)

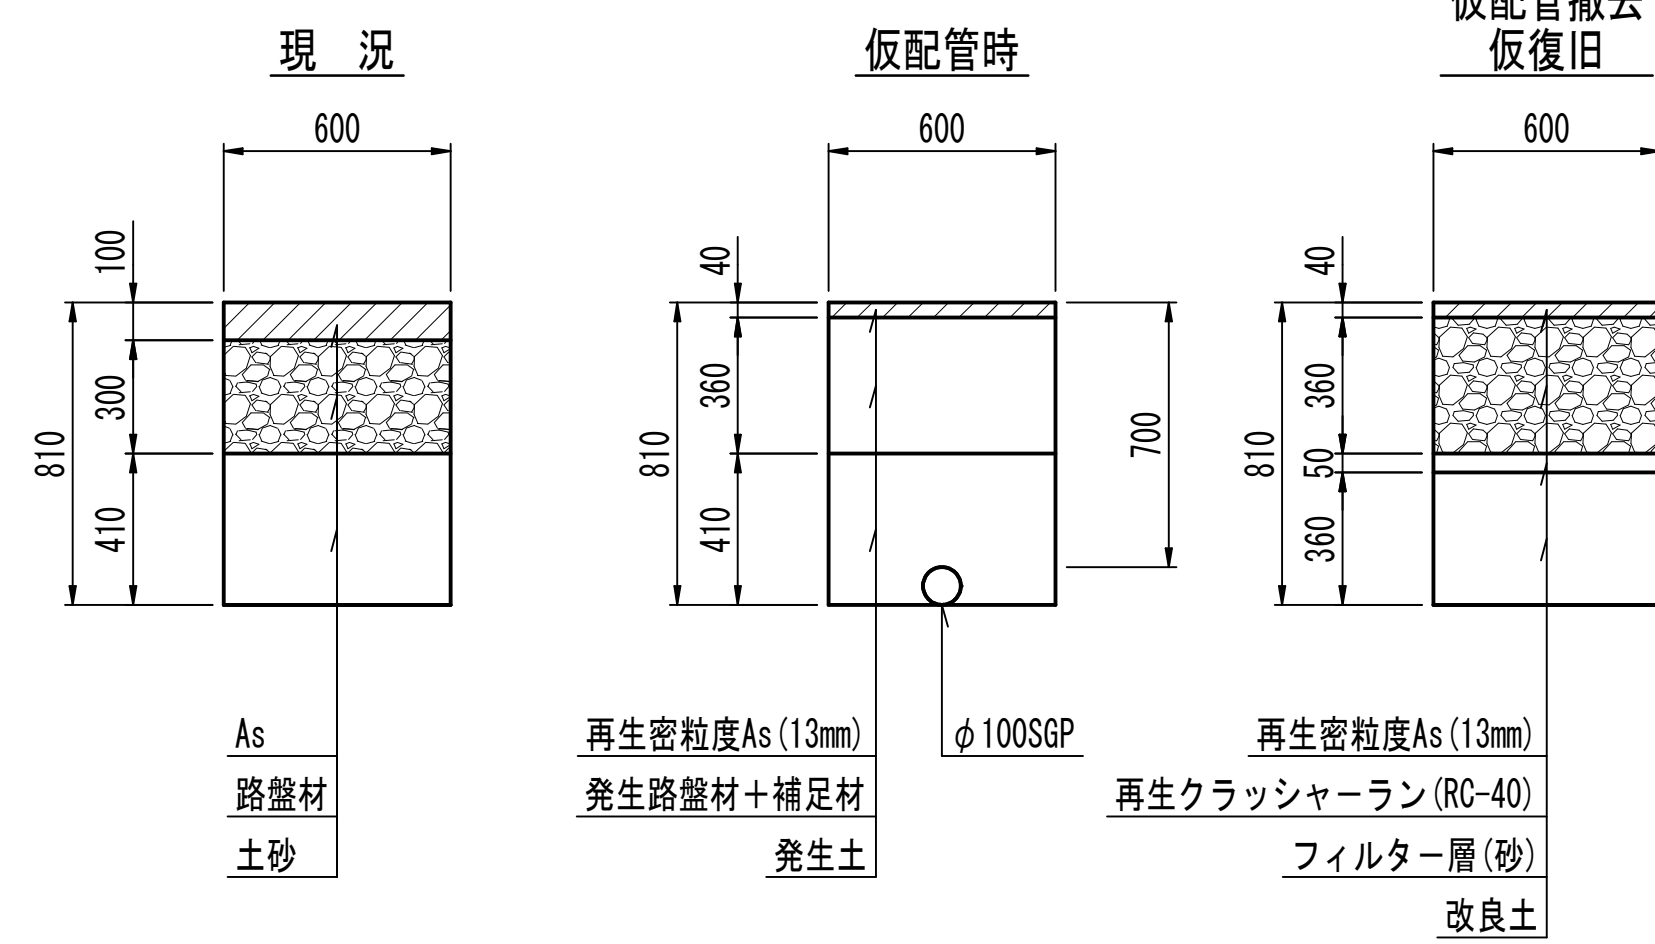


B1仮配管工
市道 (一般)

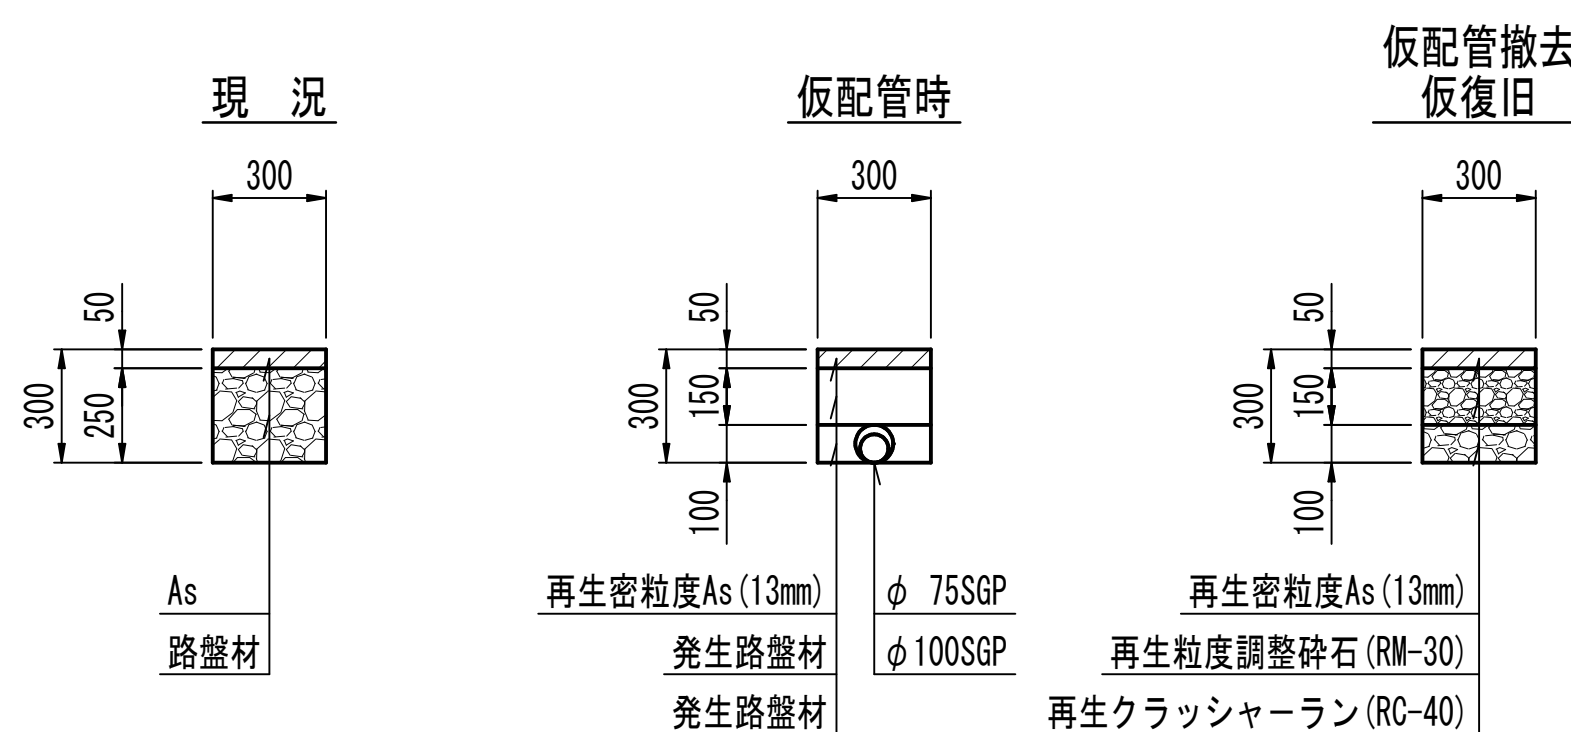


B2仮配管工
市道 (一般)

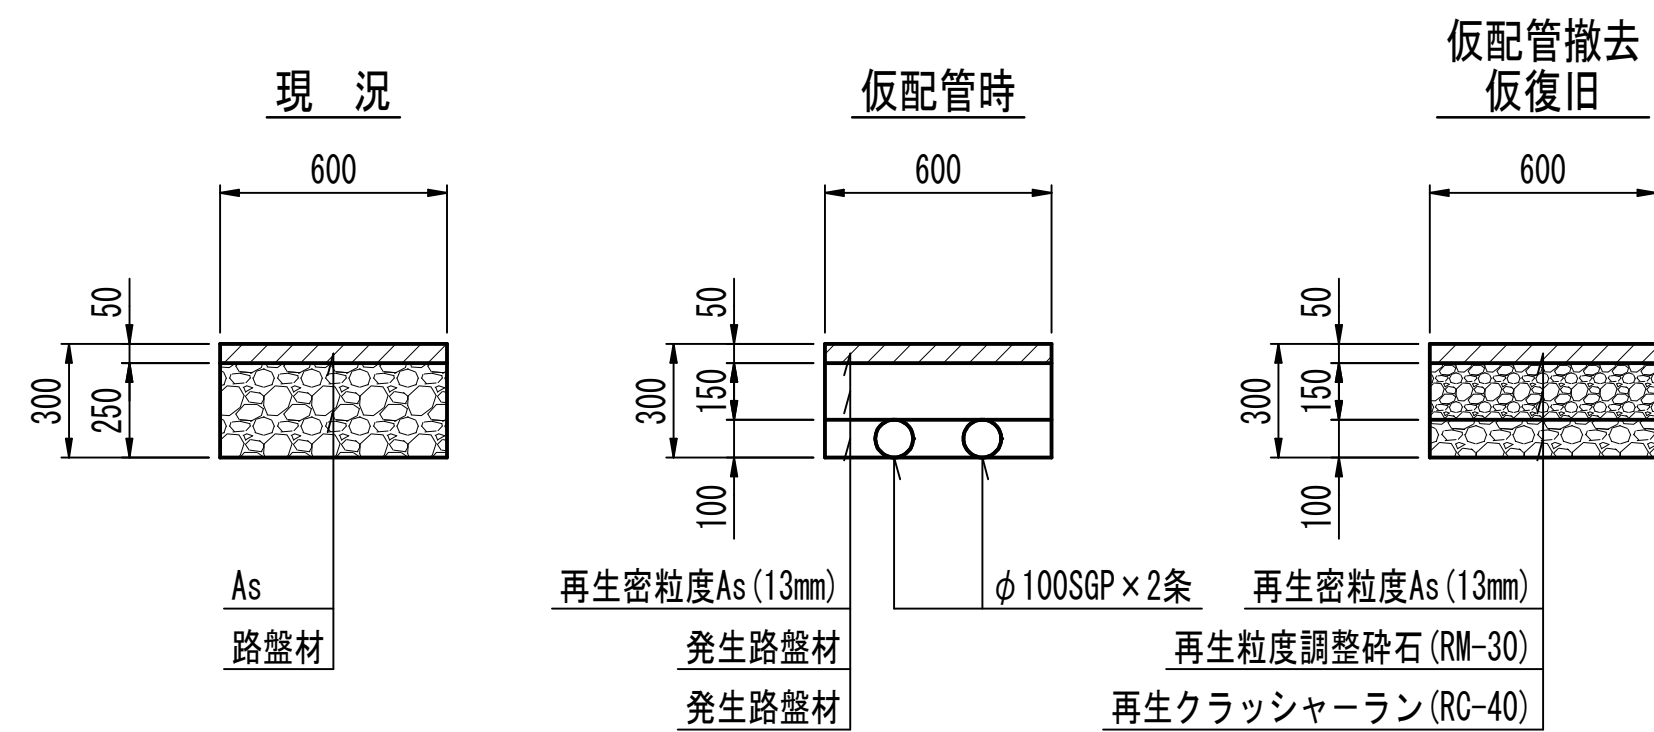


C2仮配管工
県道歩道一般 (透水性)

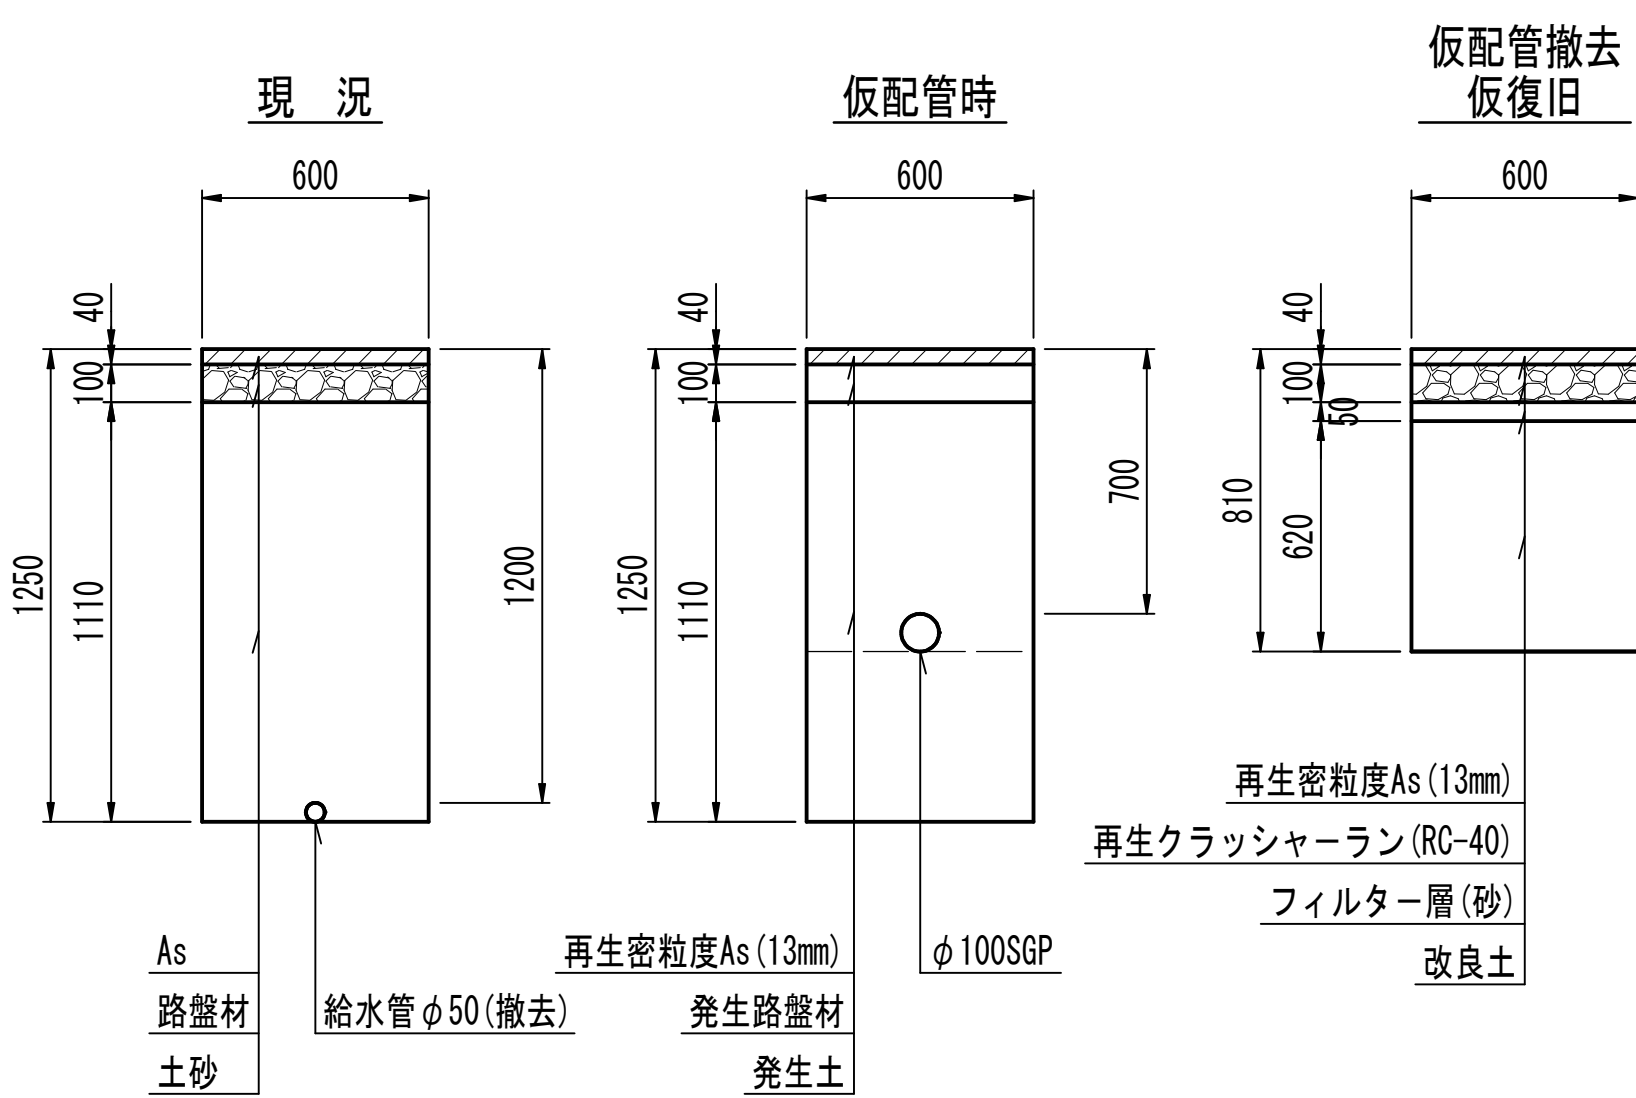

D1仮配管工
県道歩道乗入 6m以下 (透水性)

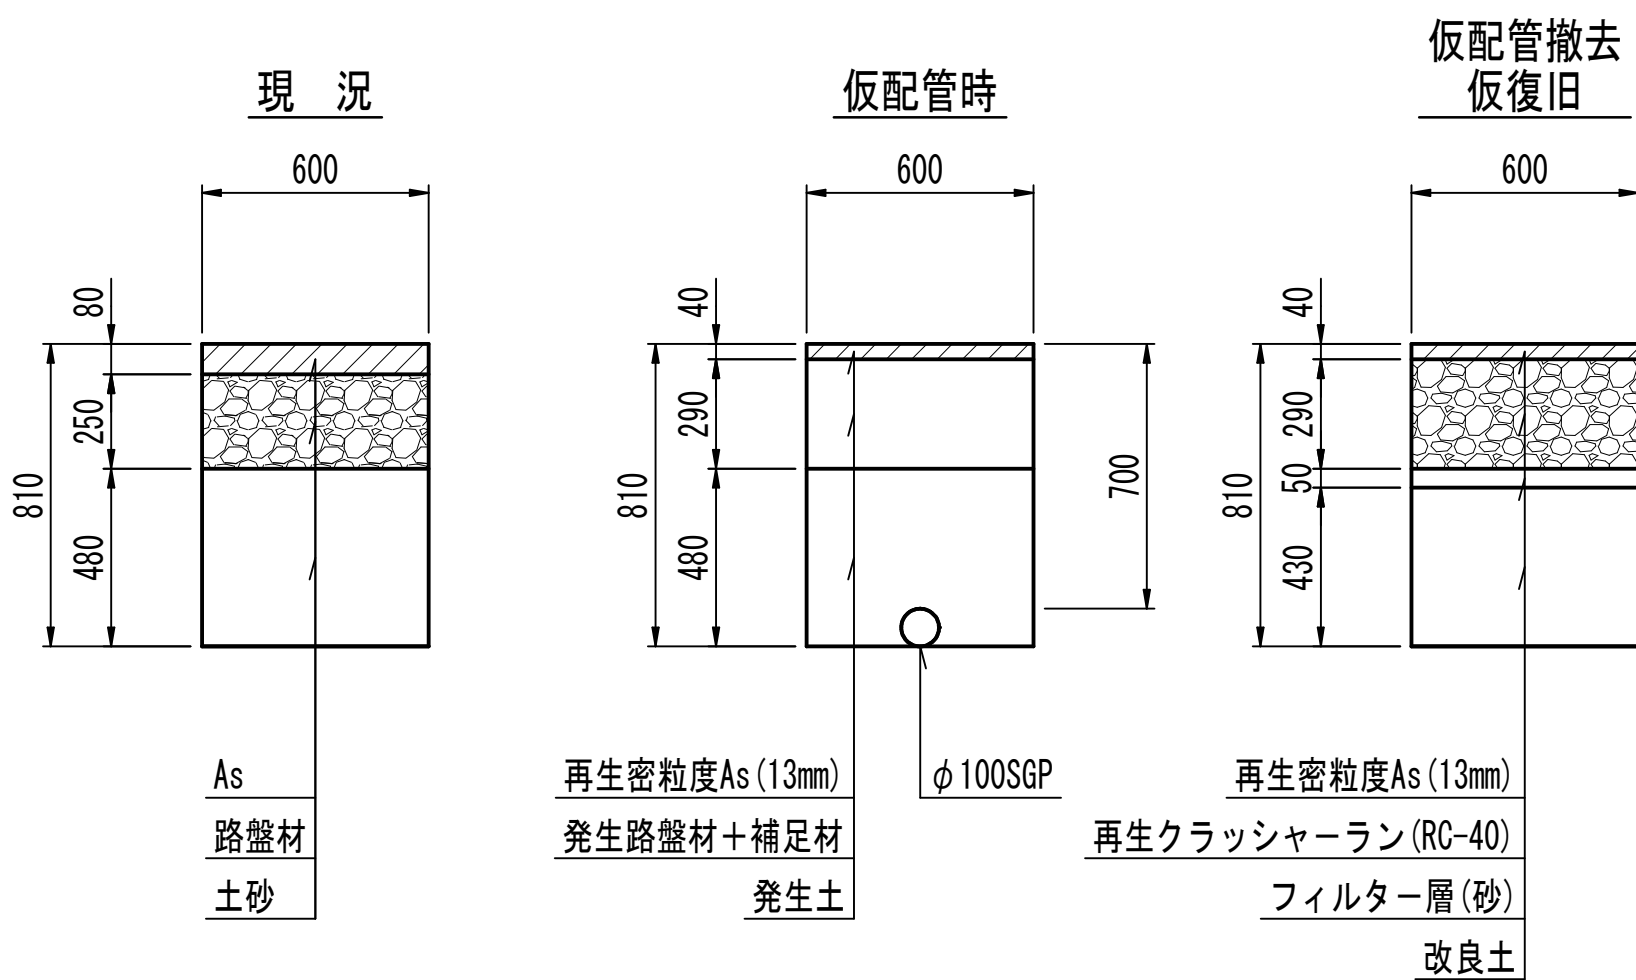

E2仮配管工
県道歩道乗入 8m以下 (透水性)



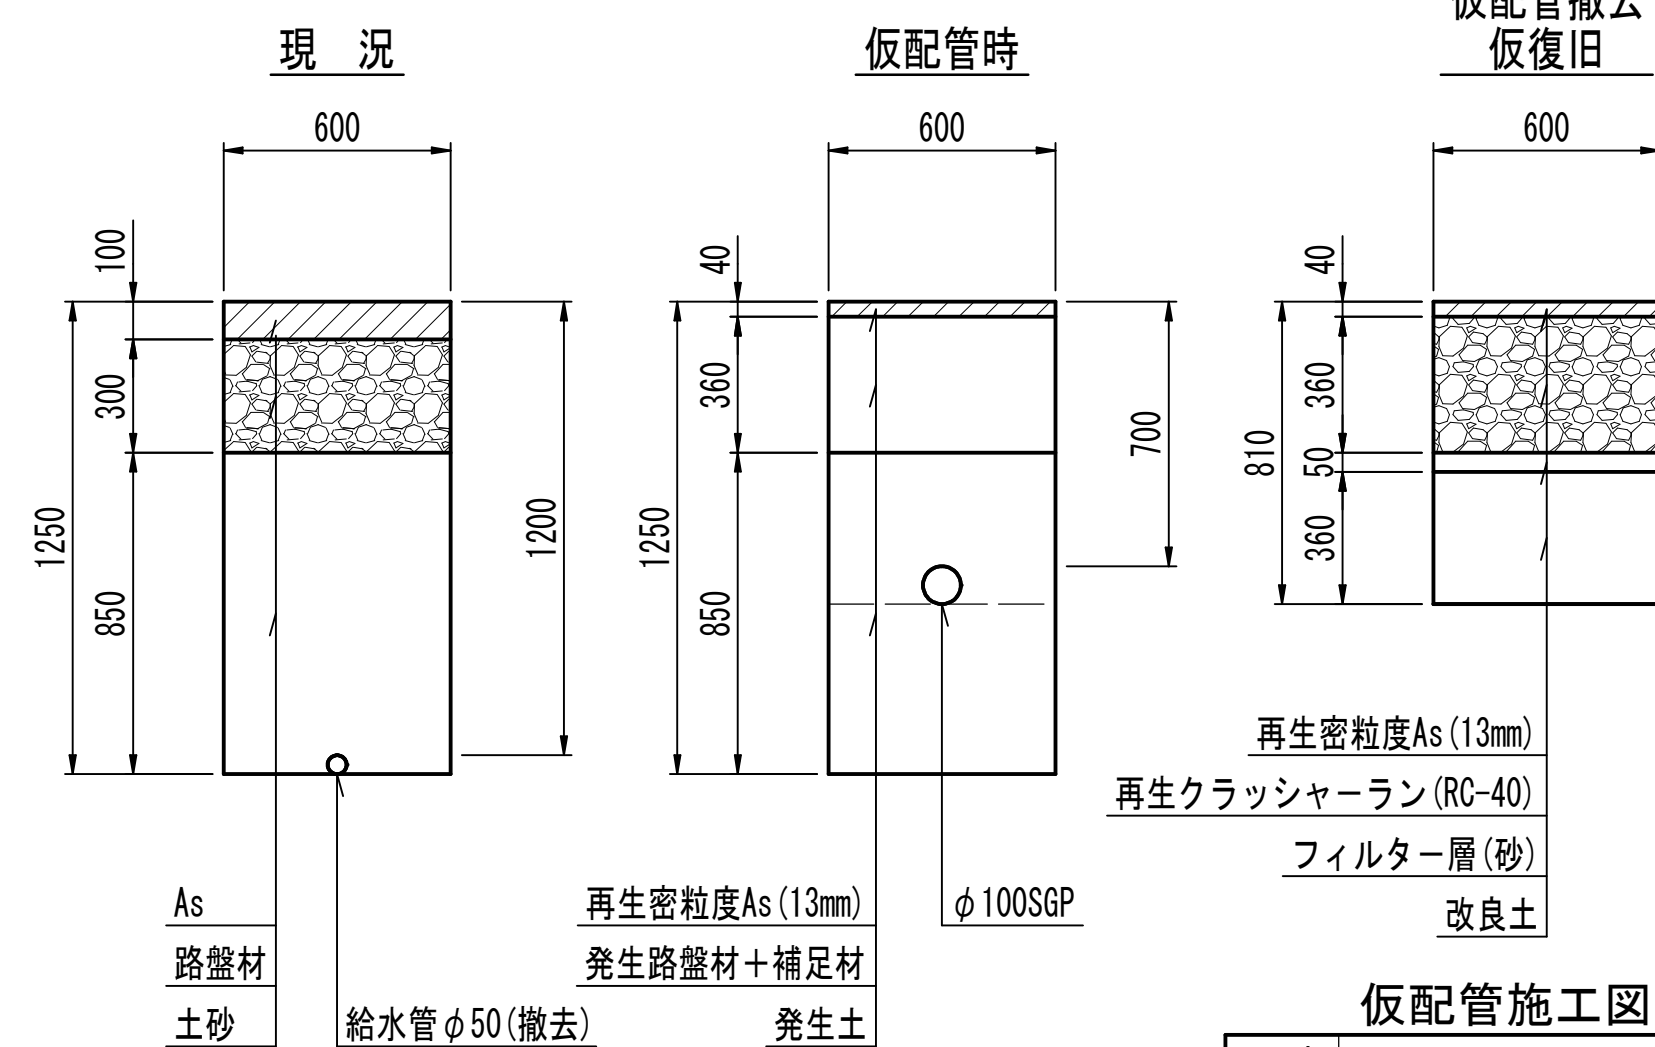


仮配管施工図 (参考)

工 事 名 称	船橋市西船6丁目7番地先 配水管整備工事				
図 面 名 称	仮配管理設図				
図 面 枚 数	9 葉 中 5		縮 尺		1:20
完 成 日	年 月 日		工事番号		水船8第60号
区 画 記 号	D-8		千葉県企業局		
整理番号			施工業者		
所長	次長		課長	設計	製図
所長	次長		課長	監督	製図

仮配管用連絡箇所復旧図


S=NONE

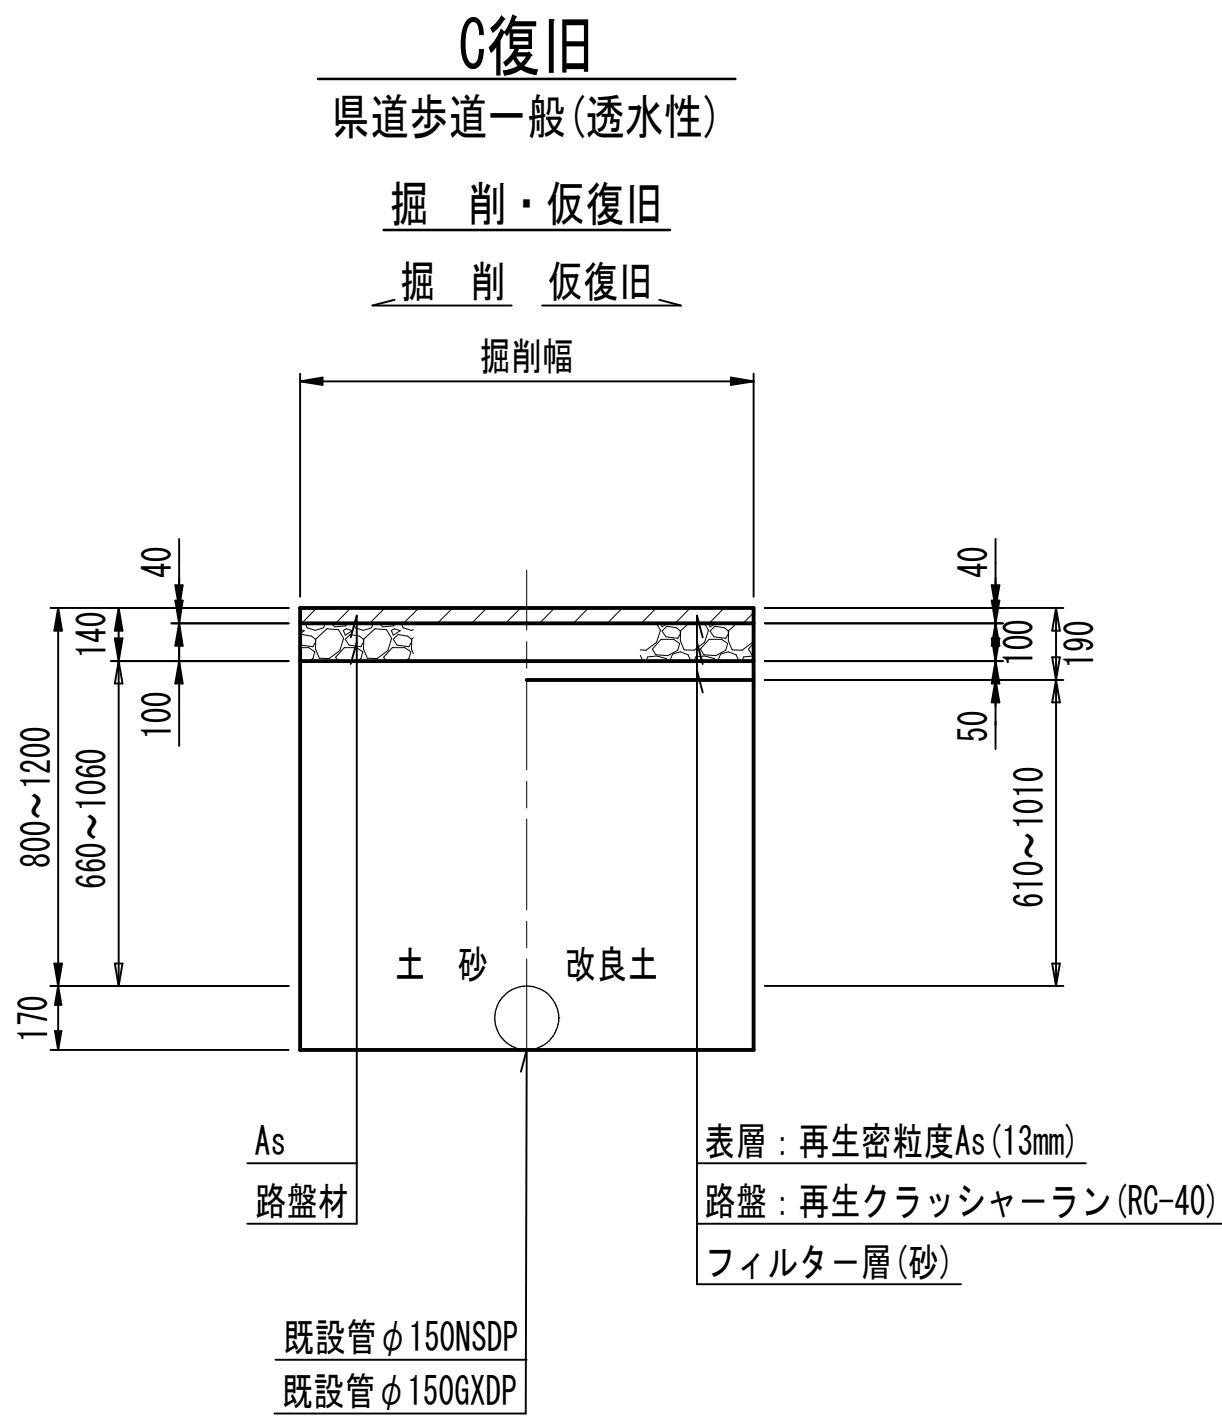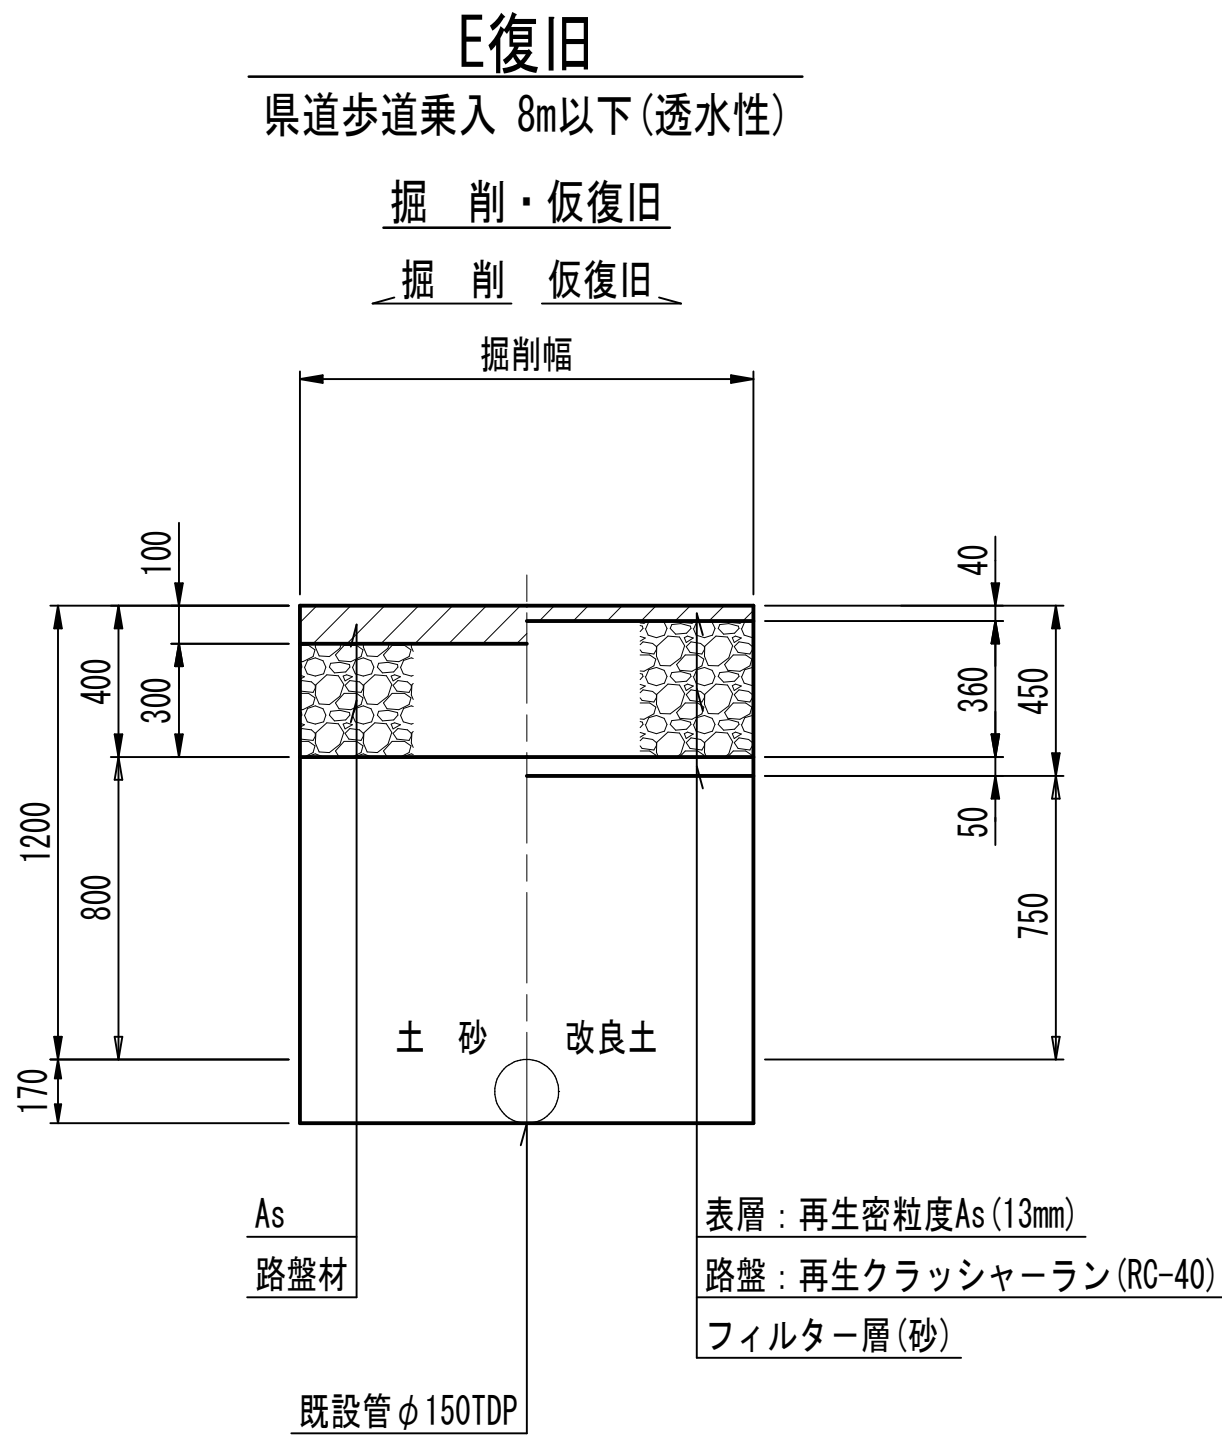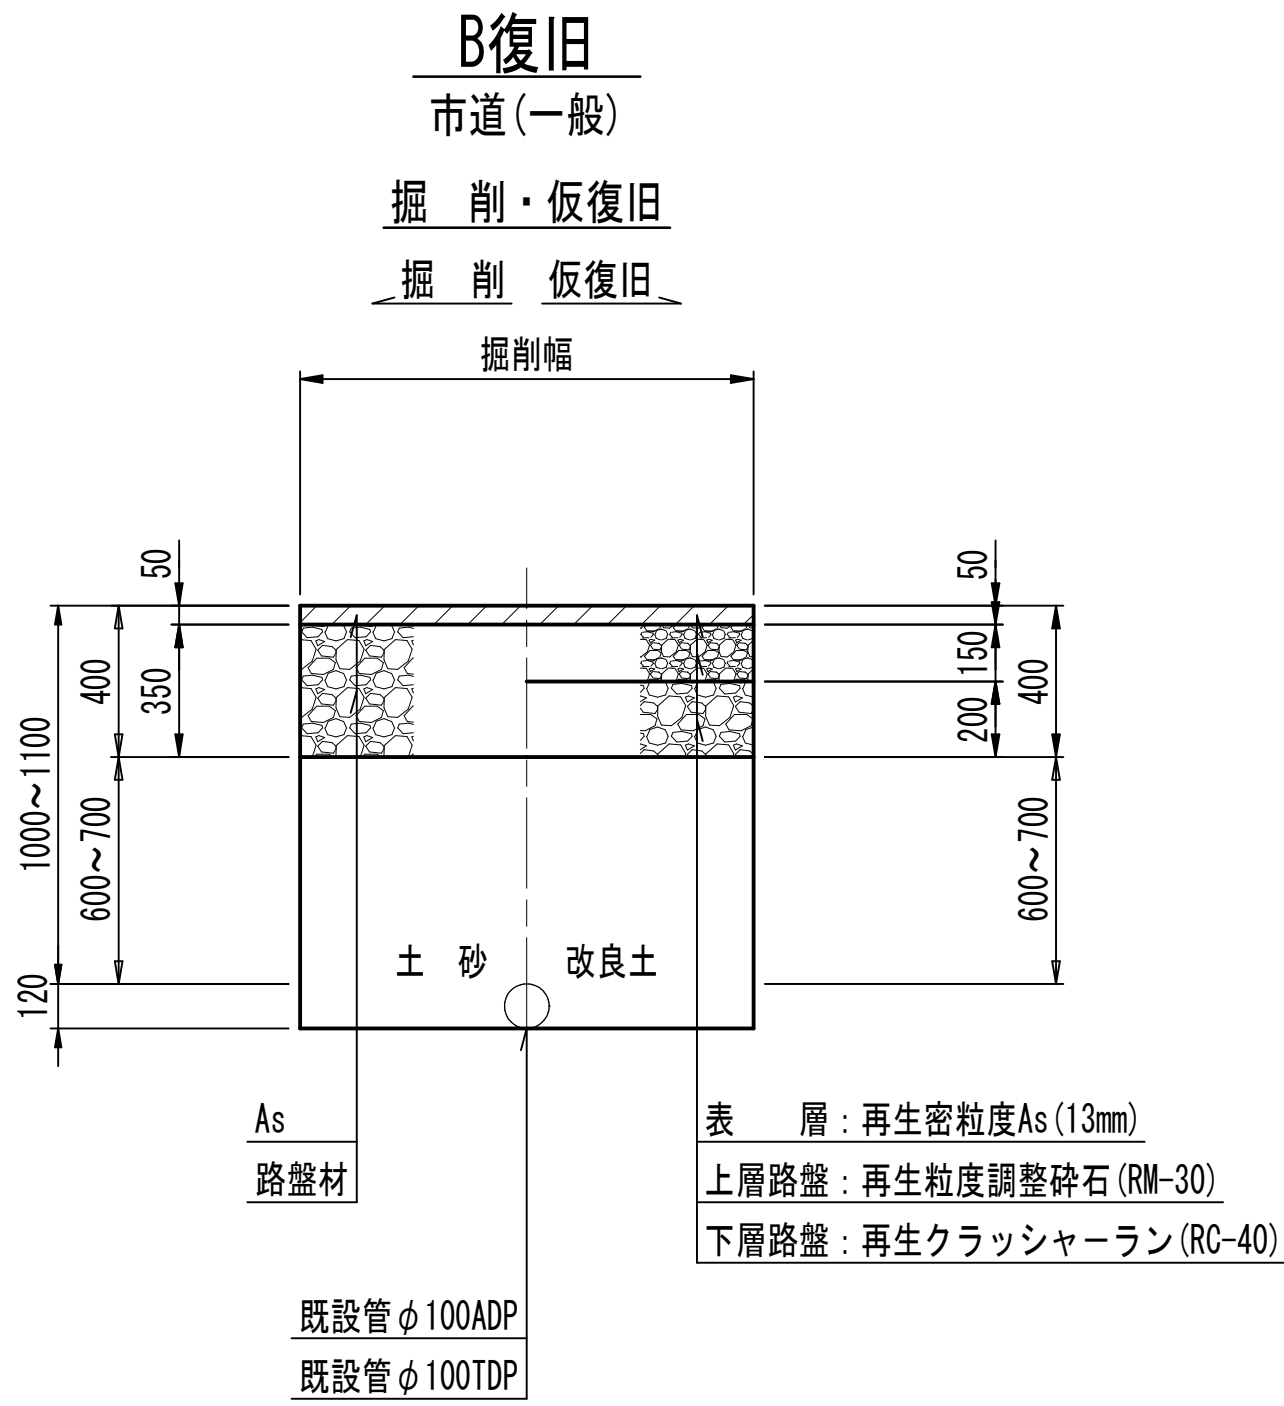

仮配管施工図（参考）

工 事 名 称	船橋市西船6丁目7番地先 配水管整備工事				
図 面 名 称	仮配管用連絡箇所復旧図				
図 面 枚 数	9 葉 中 6	縮 尺	NONE		
完 成 区 画 記 号	年 月 日	工事番号	水船8第60号		
整理番号	D-8		千葉県企業局		
所 長	次 長	課 長	設 計	製 図	
所 長	次 長	課 長	監 督	製 図	

仮給水切替平面図 S=1:500

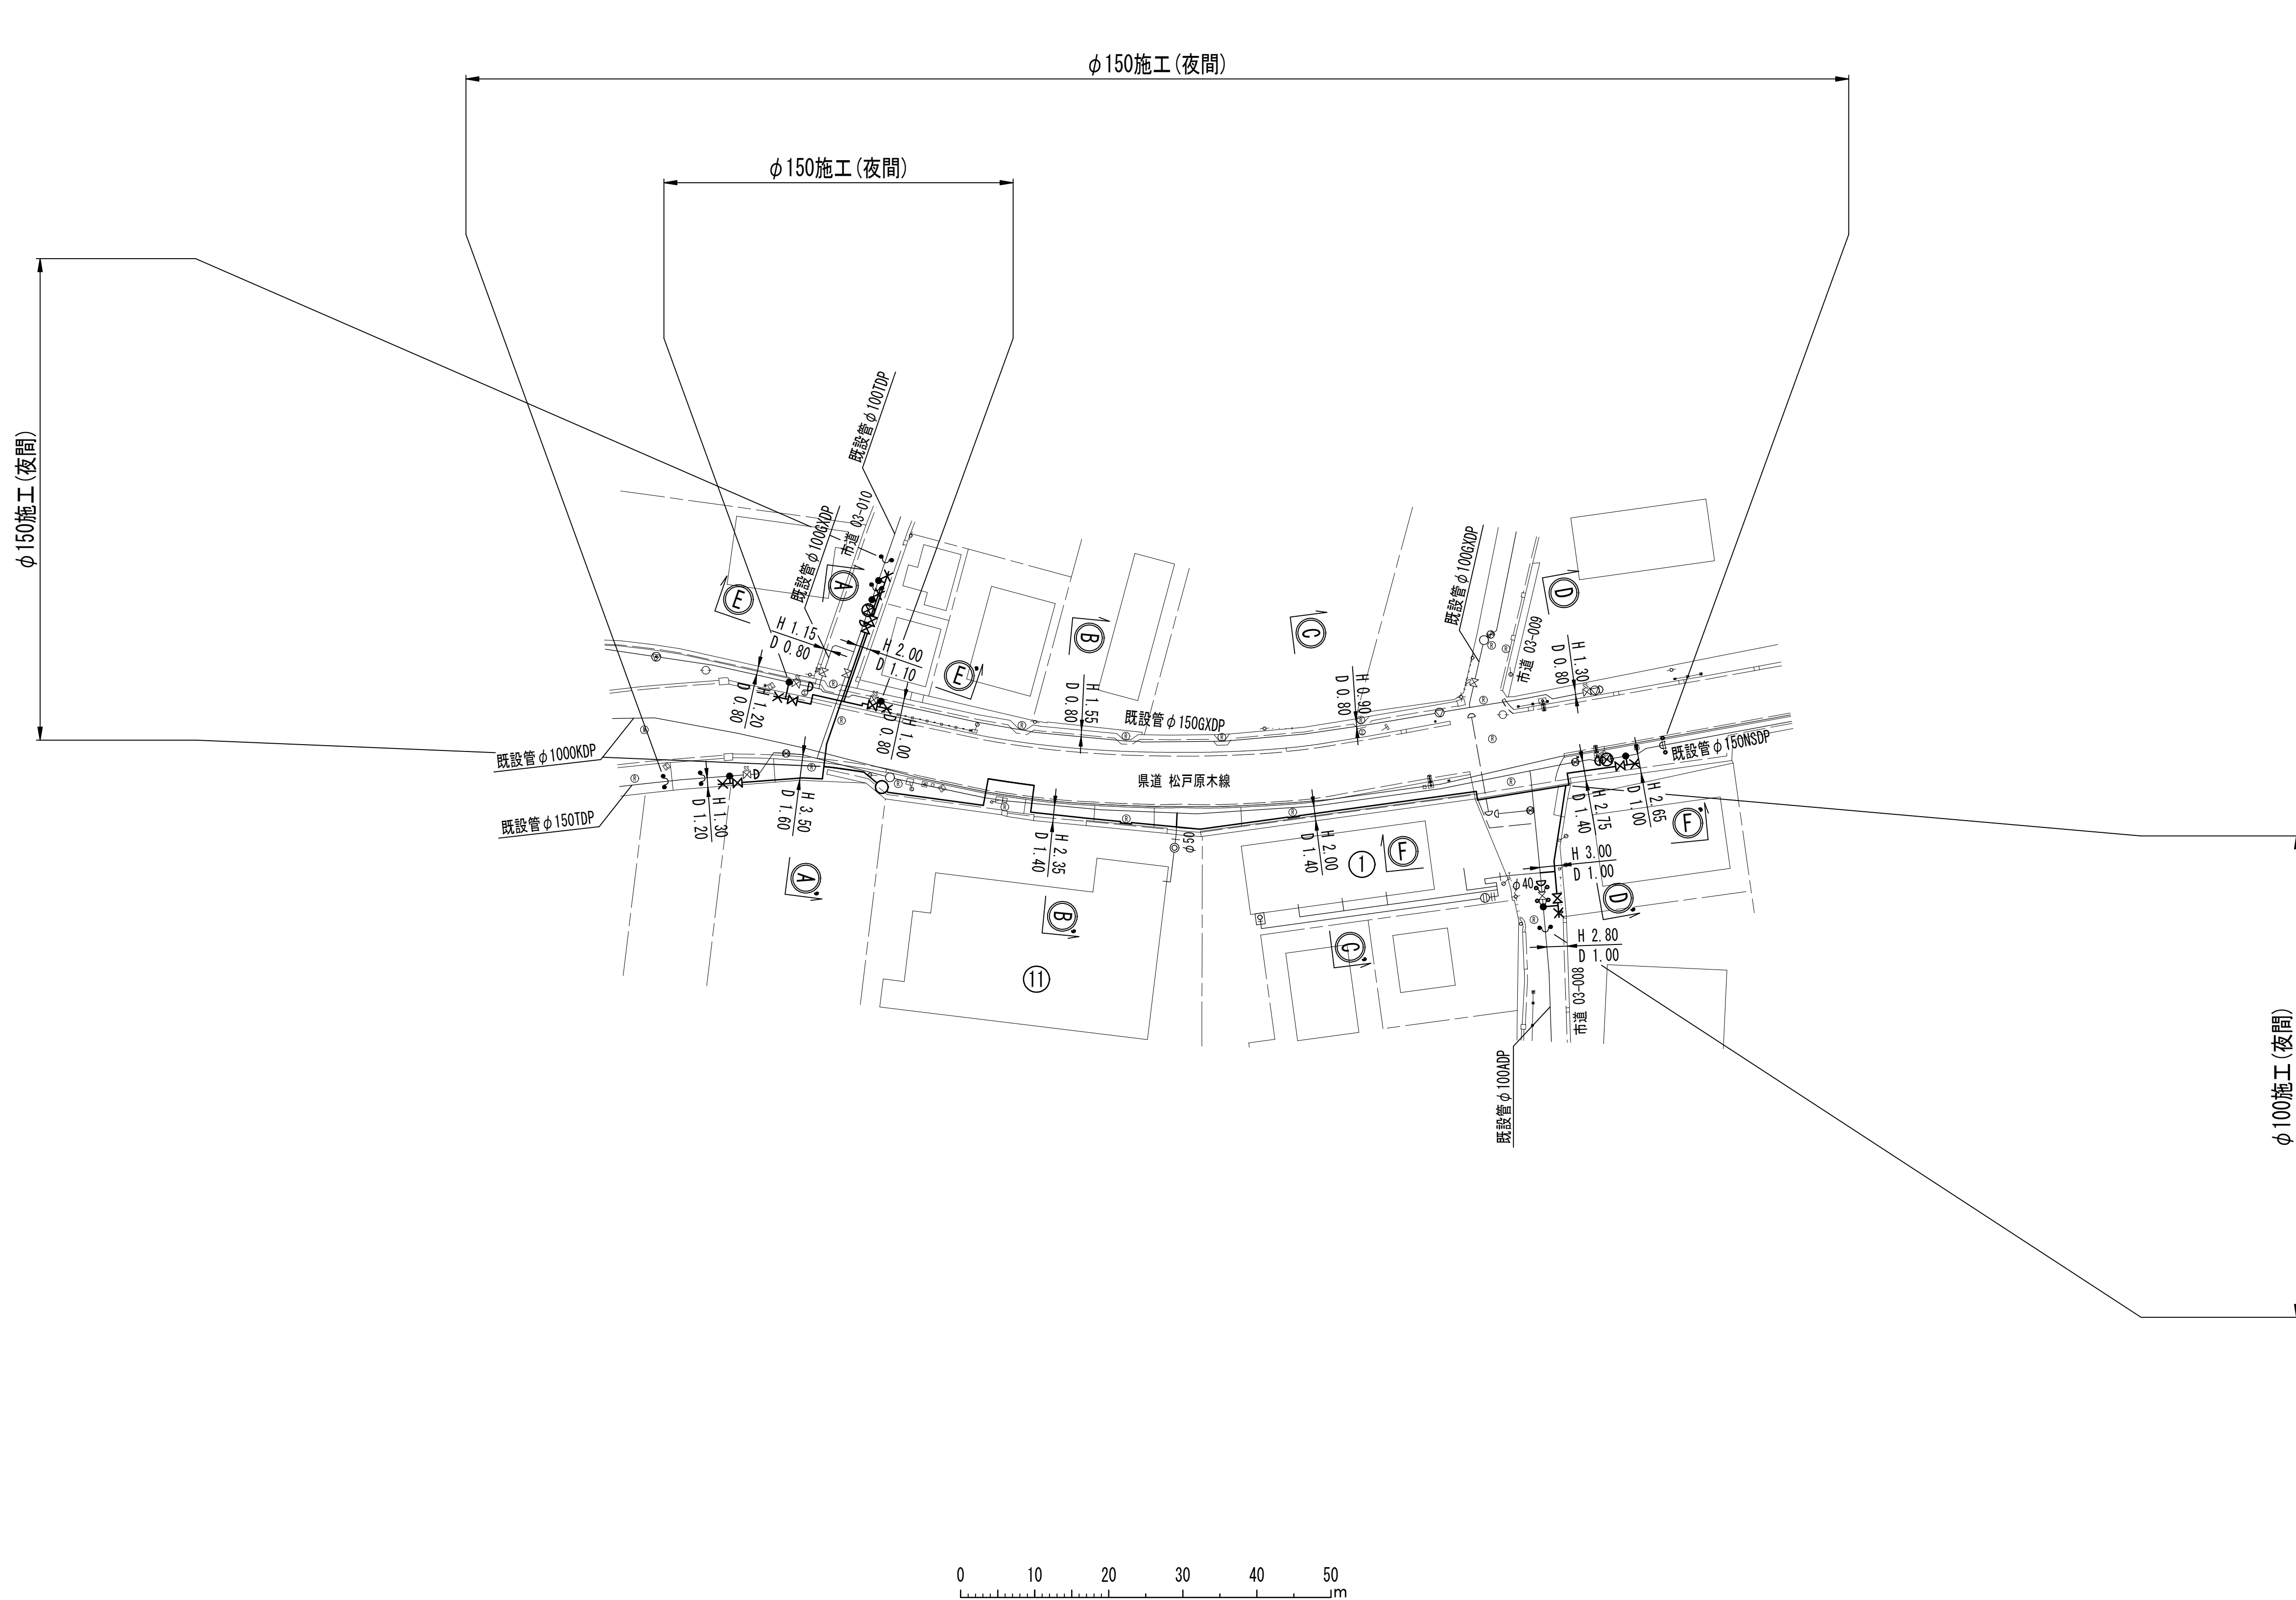

仮配管施工図 (参考)

工 事 名	船橋市西船6丁目7番地先 配水管整備工事				
図 面 名	仮給水切替平面図				
図 面 数	9 葉 中 7		縮 尺		1:500
完 成	年 月 日		工事番号		水船8第60号
区 画 記 号	D-8		千葉県企業局		
整理番号			施工業者		
所長	次長	課長	設計	製図	
所長	次長	課長	監督	製図	

仮給水切替一覧表

仮給水切替及び撤去一覧表

施 工	番 号	水栓番号	氏 名	仮給水管 口 径	メーター 口 径	区 分	掘 削 延 長	舗 装 構 成	摘 要
φ100施工	①			φ40	—	B	1.35	B	既設SSPに接続
φ150施工	⑪			φ50	φ50	B	1.10	E	既設SSPに接続

道路掘削延長集計表


施 工	口 径	箇所数	総 延 長 (m)	平均延長 (m)	舗装構成	既設表層厚 (mm)	仮復旧表層厚 (mm)	摘 要
φ100施工	φ40	1	1.35	1.35	B	50	50	
φ150施工	φ50	1	1.10	1.10	E	100	40	

仮給水切替及び撤去集計表

施 工	φ20		φ25		φ40		φ50		合 計
	A 区分	B 区分	A 区分	B 区分	A 区分	B 区分	A 区分	B 区分	
φ100施工	—	—	—	—	—	1	—	—	1
φ150施工	—	—	—	—	—	—	—	1	1
計	—	—	—	—	—	1	—	1	2

給水管・仮給水管切替土工標準図

S=NONE

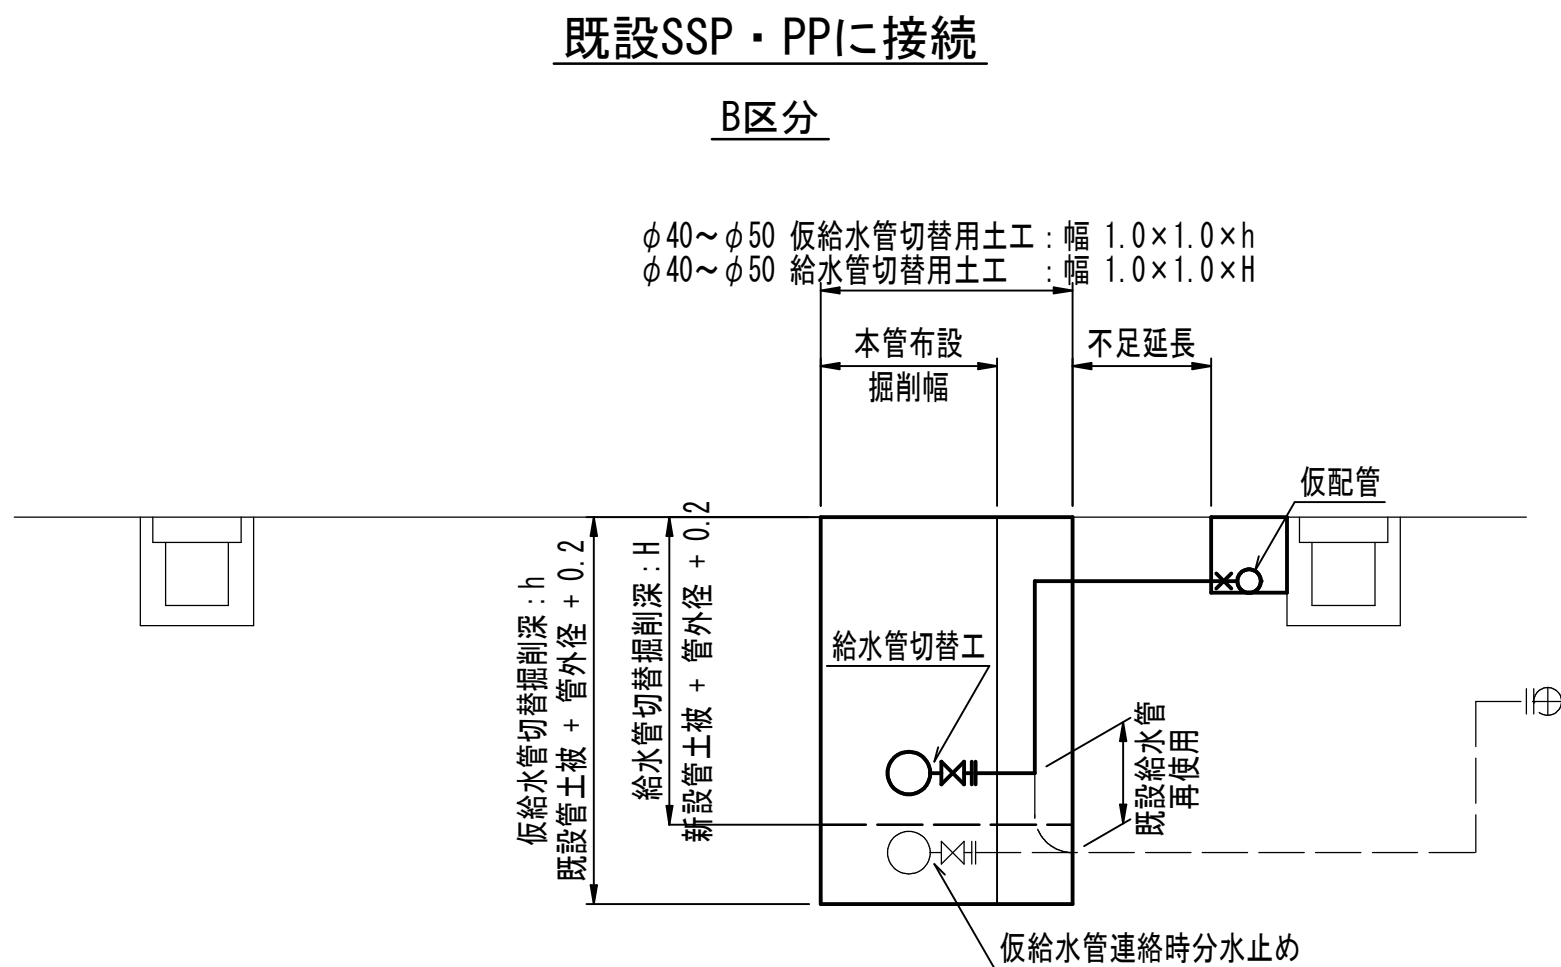


仮配管施工図（参考）


工 事 名	船橋市西船6丁目7番地先 配水管整備工事			
図 面 名	仮給水切替一覧表 給水管・仮給水管切替土工標準図			
図 面 枚 数	9 葉 中 8	縮 尺	NONE	
完 成 日	年 月 日	工事番号	水船8第60号	
区 画 記 号	D-8	千葉県企業局		
整理番号	施工業者			
所長	次長	課長	設計	製図
所長	次長	課長	監督	製図

仮配管用連絡箇所詳細図 S=NONE


ア箇所 (Hタイプ)

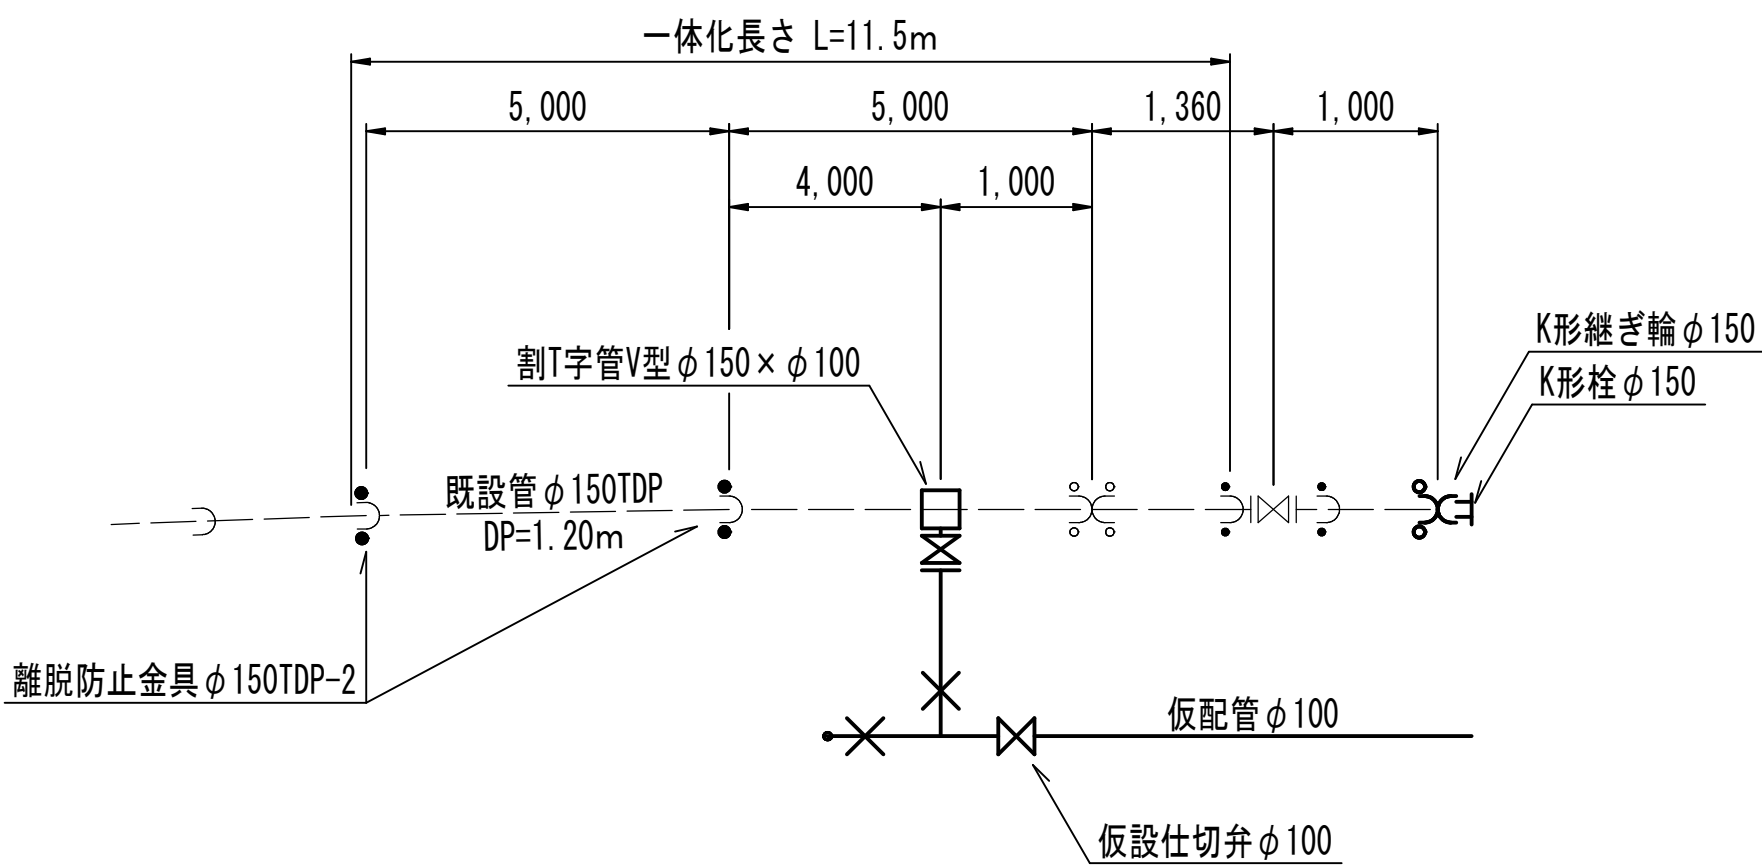


ウ箇所 (Hタイプ)

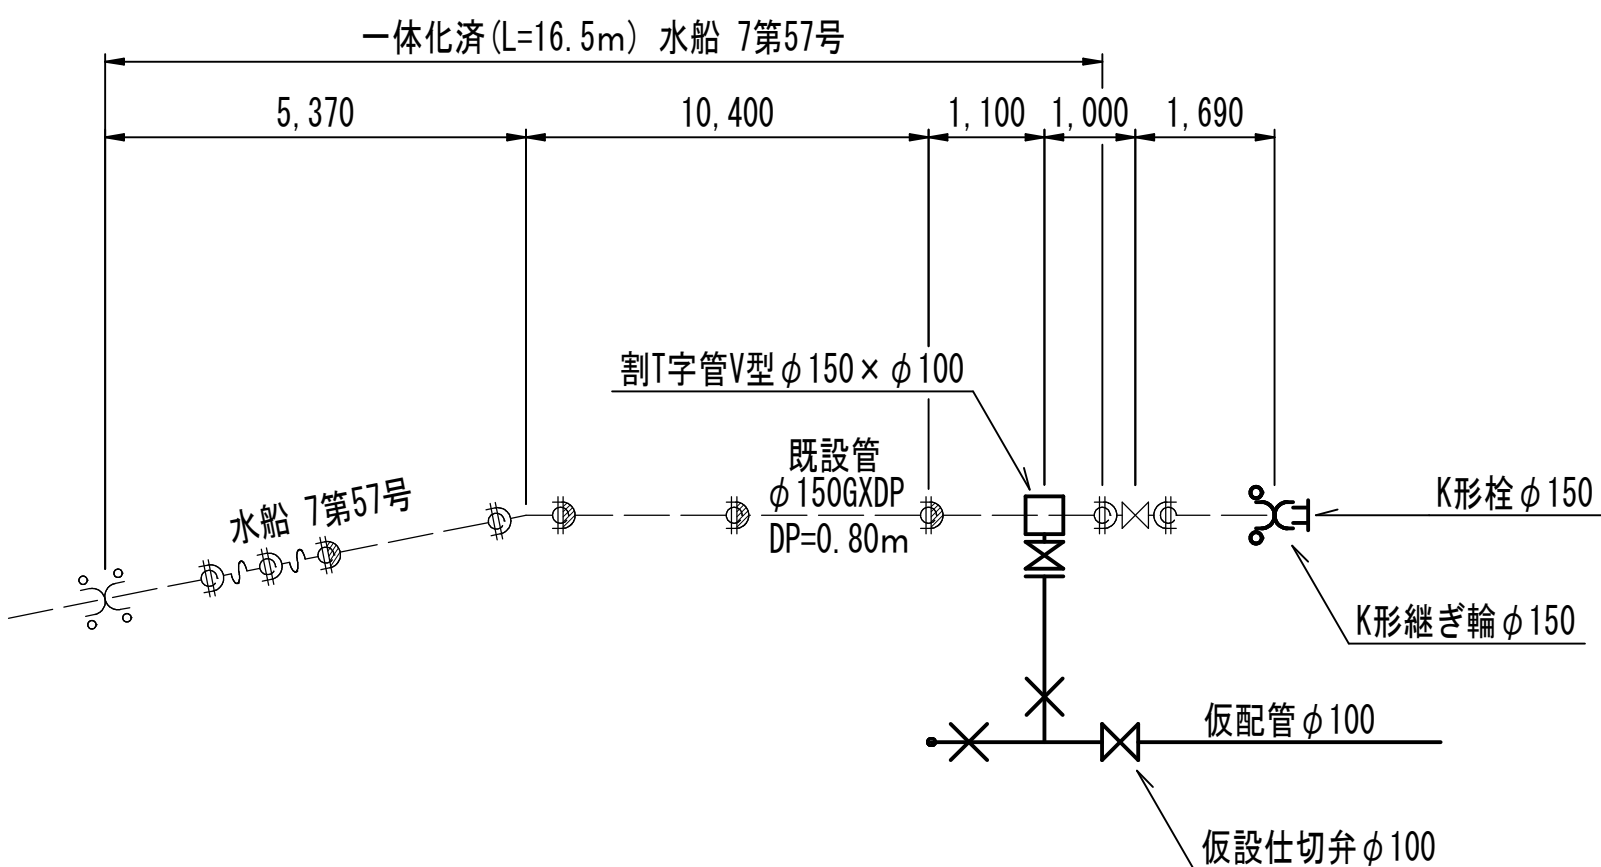


オ箇所 (Hタイプ)

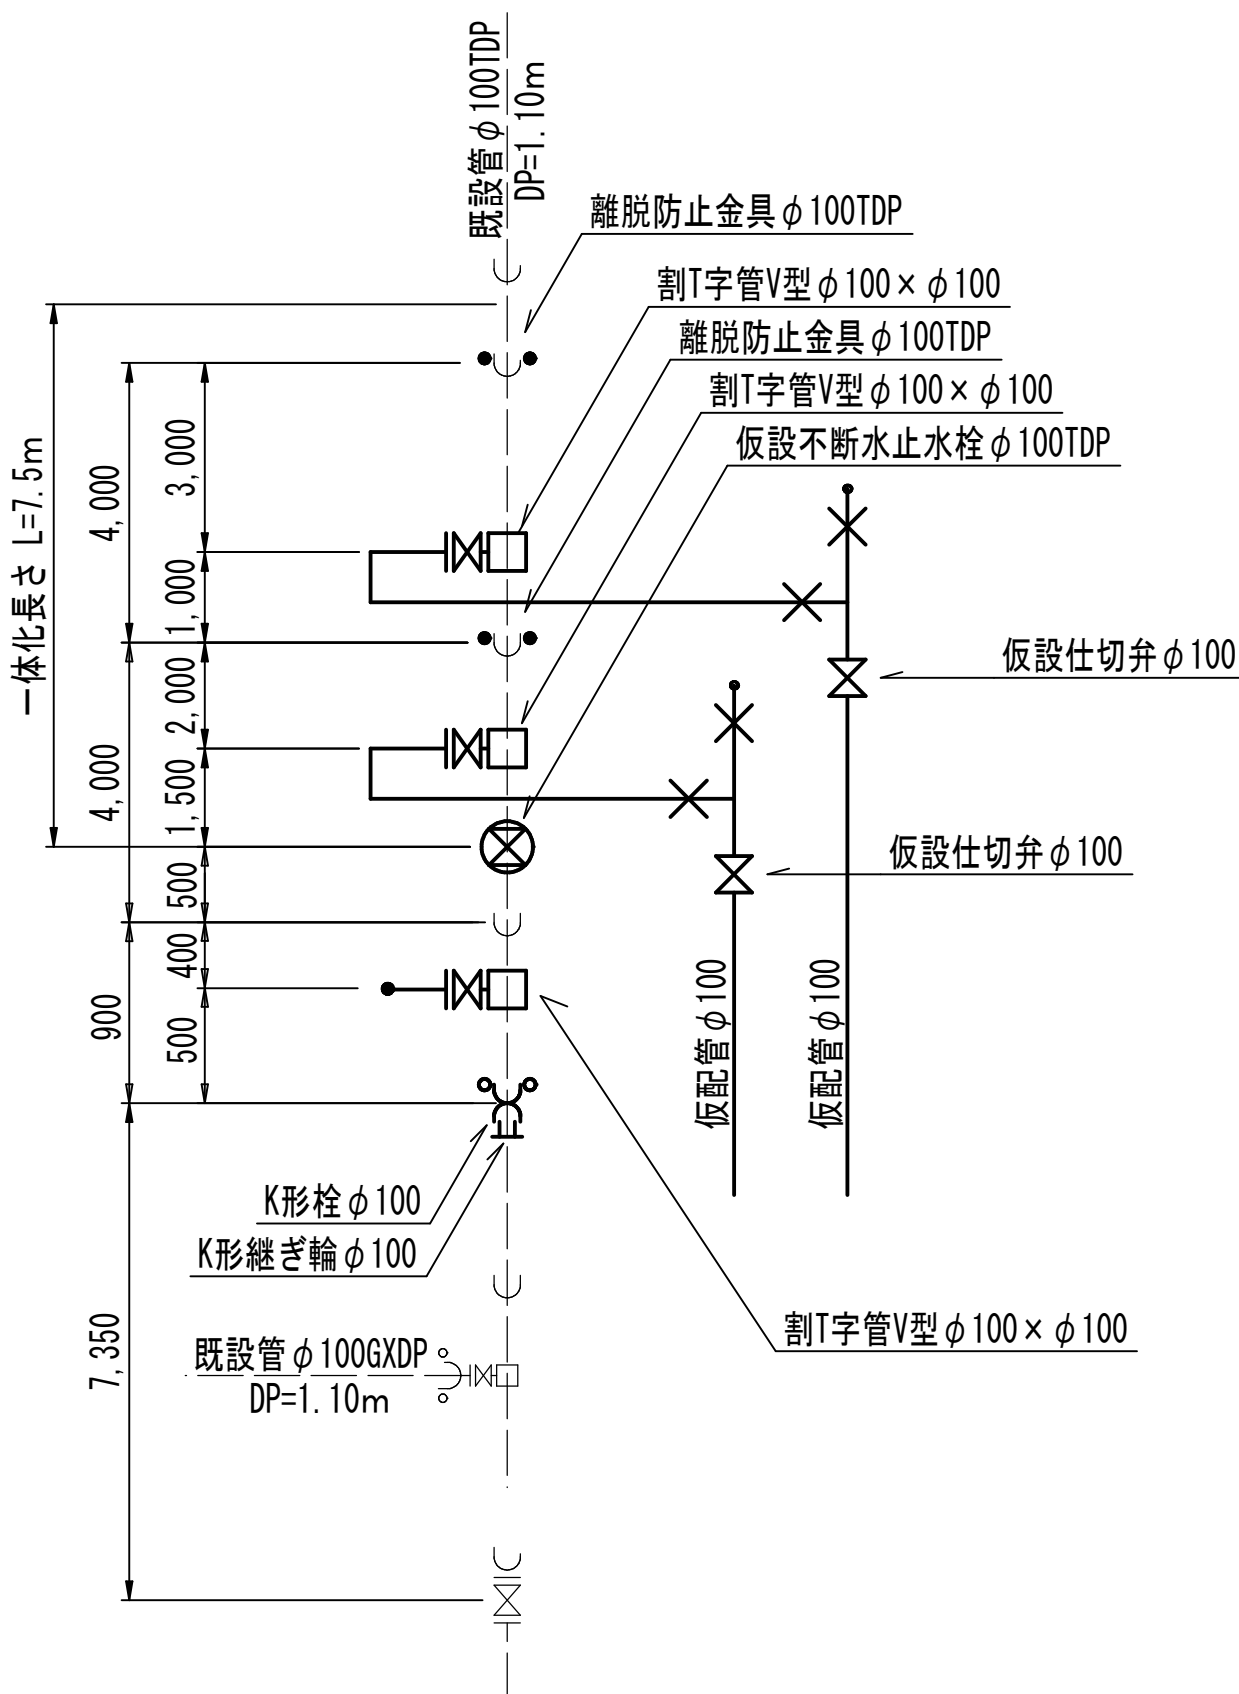


イ箇所 (Hタイプ)

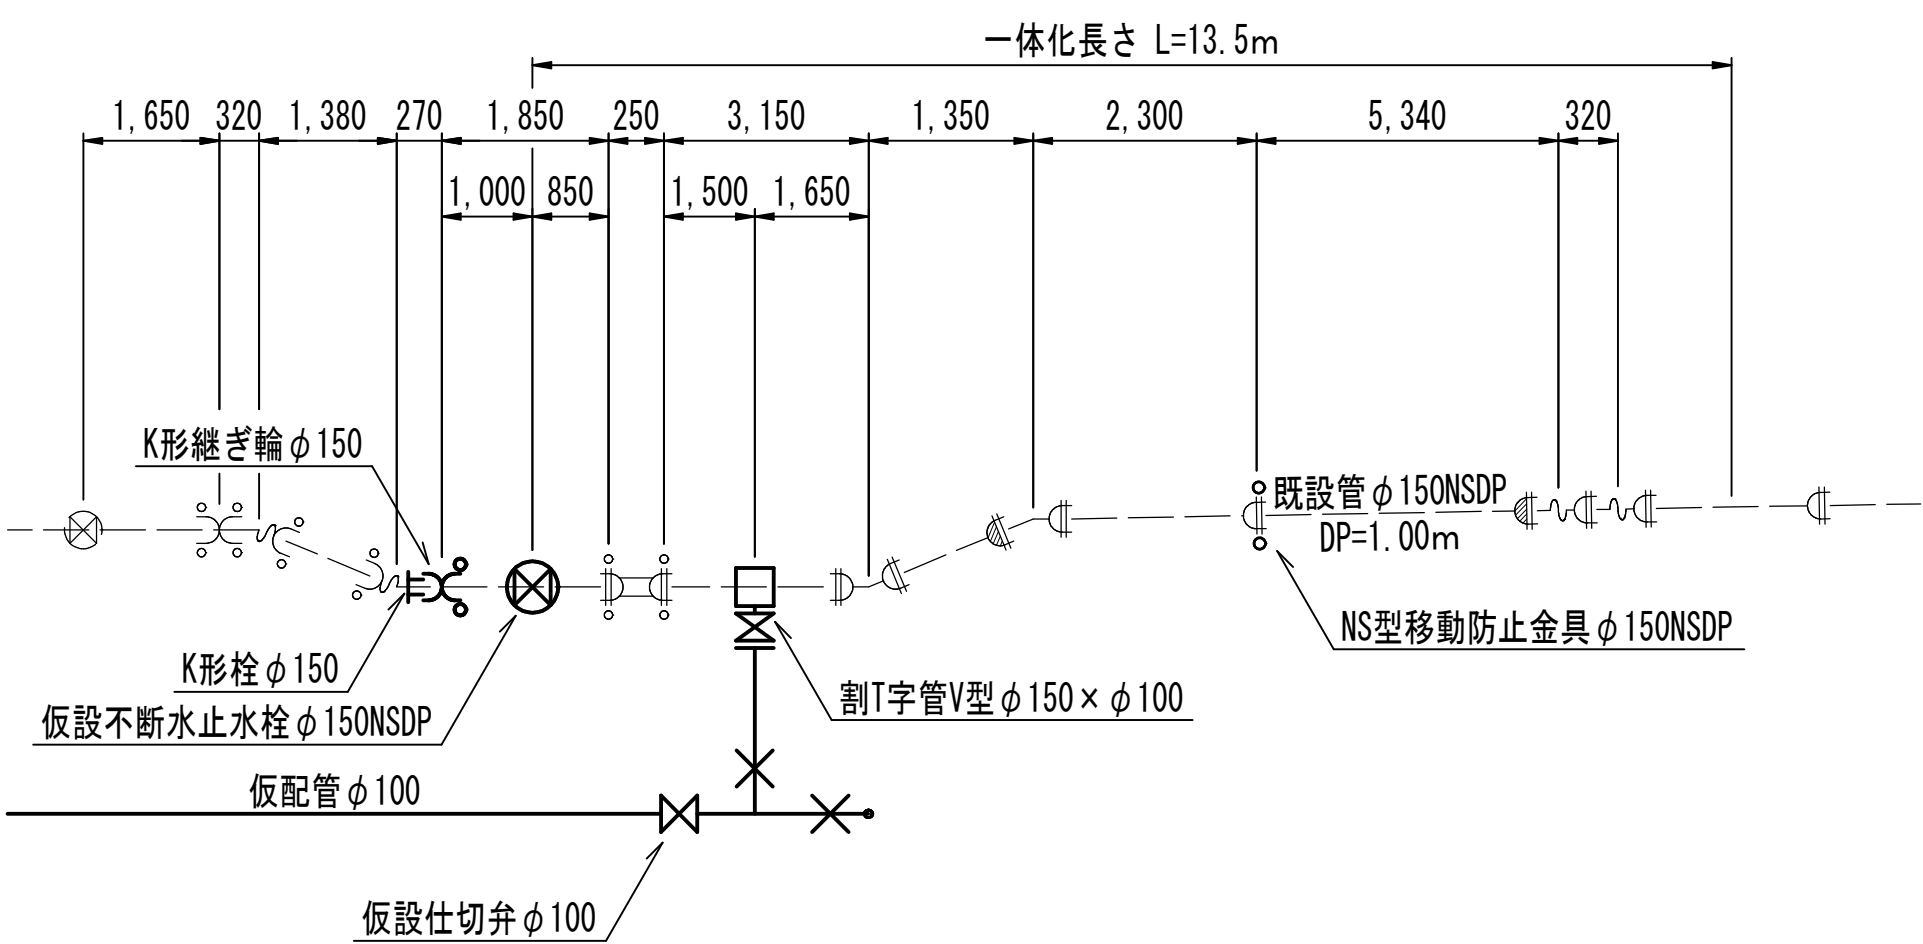

エ箇所 (Hタイプ)

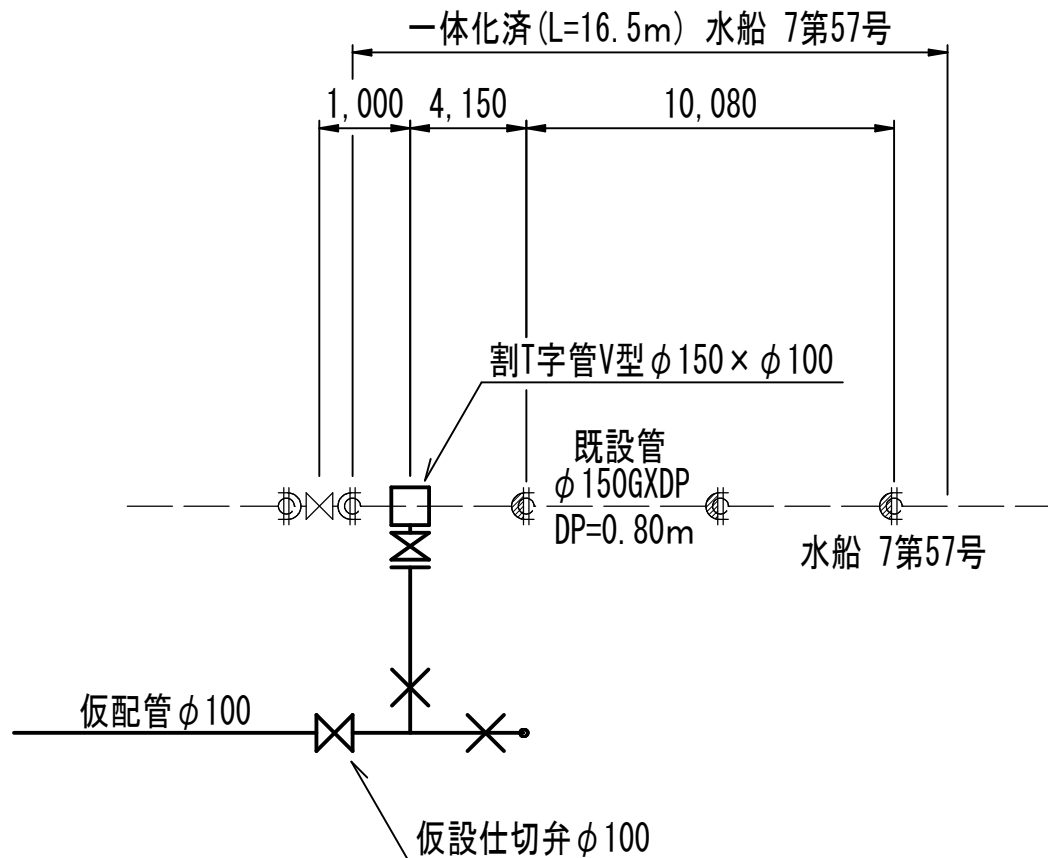

カ箇所 (Hタイプ)

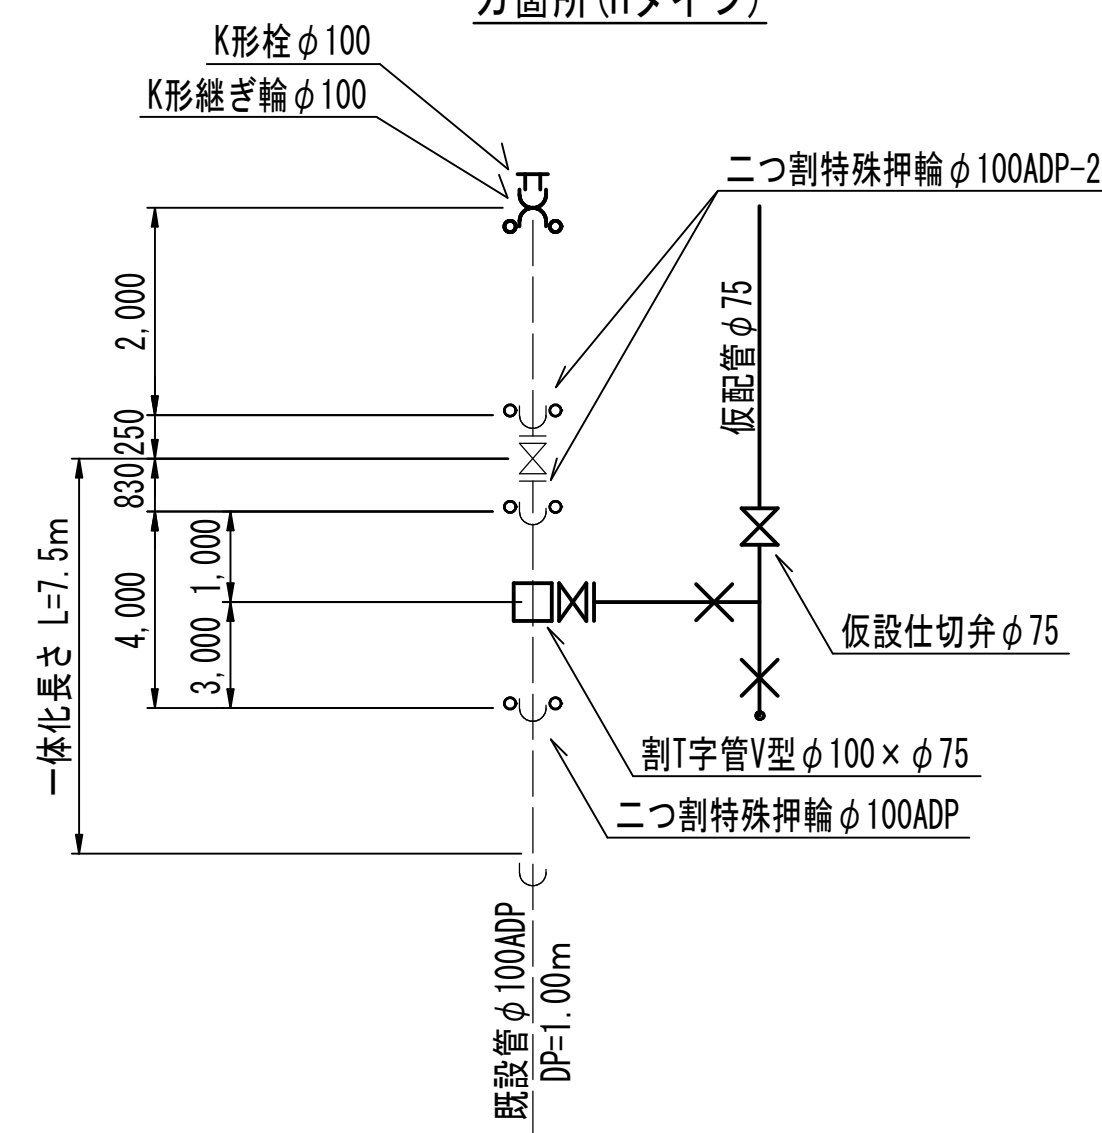


仮配管施工図 (参考)

工 事 名 称	船橋市西船 6 丁目 7 番地先 配水管整備工事				
図 面 名 称	仮配管用連絡箇所詳細図				
図 面 枚 数	9 葉 中 9		縮 尺		NONE
完 成 日	年 月 日		工事番号		水船 8 第 6 0 号
区 画 記 号	D-8		千葉県企業局		
整理番号			施工業者		
所長	次長	課長	設計	製図	
所長	次長	課長	監督	製図	

路面本復旧平面図



S=1:500

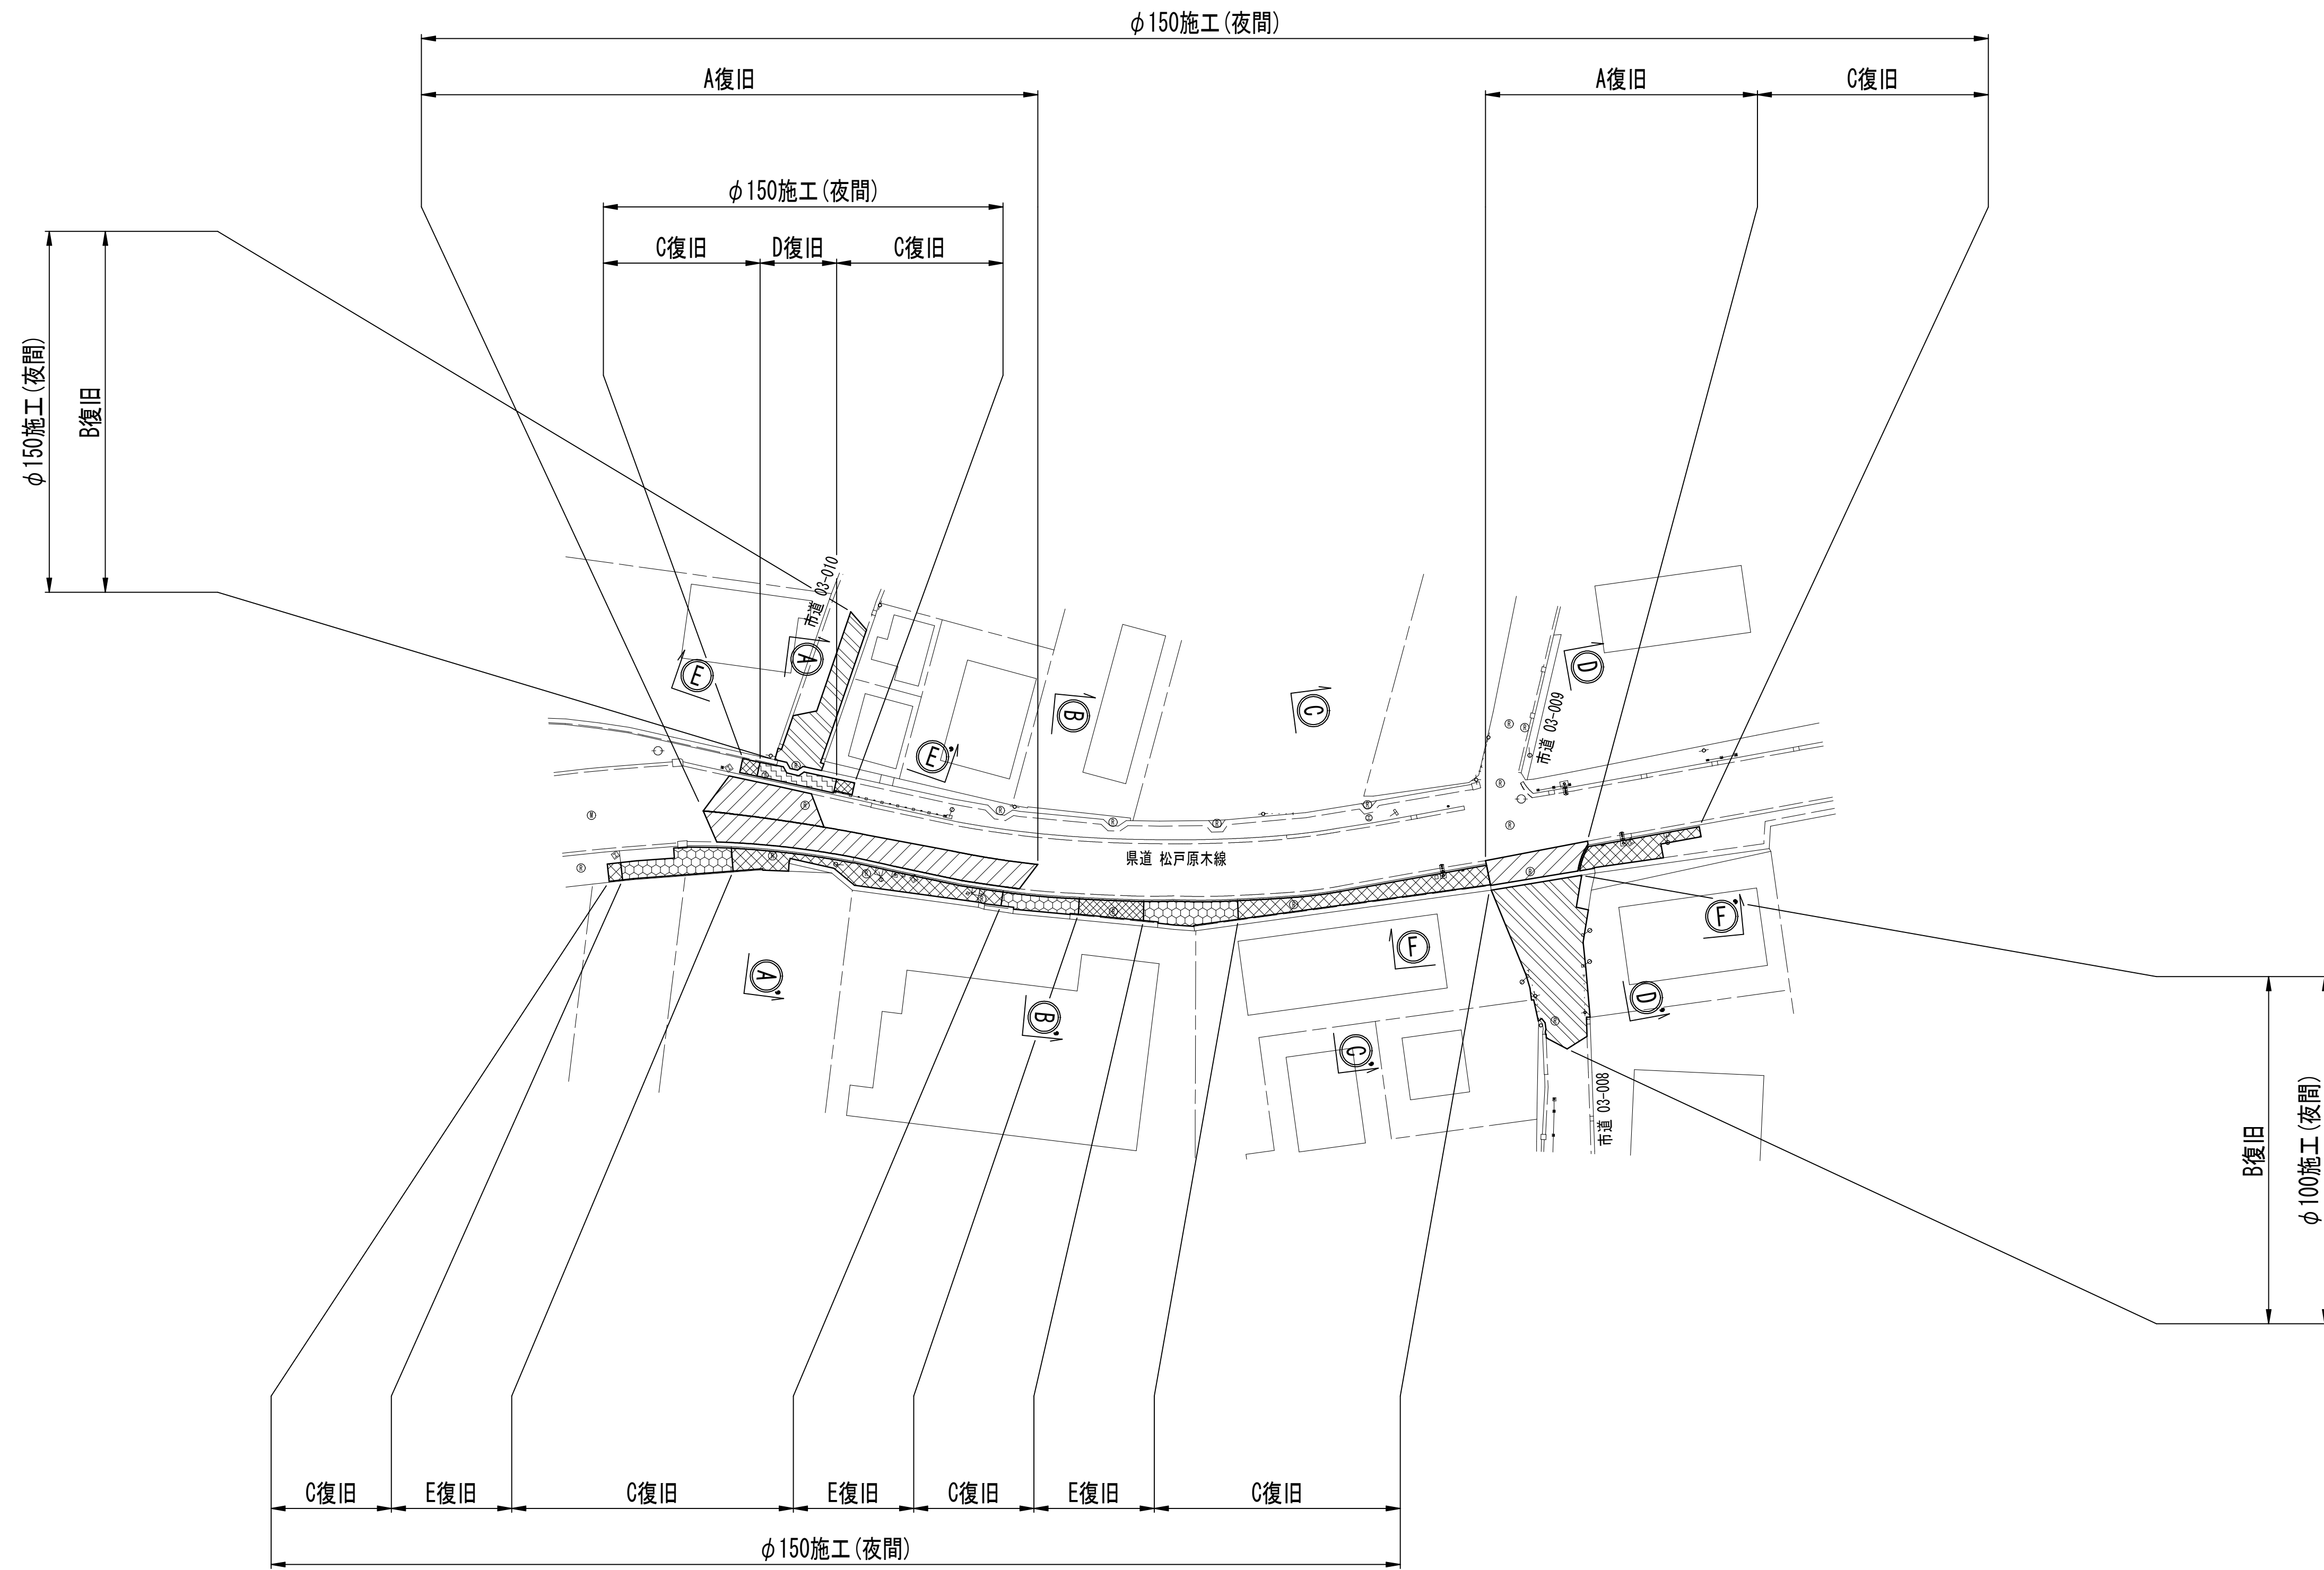



凡 例	
名 称	記 号
A復旧	
B復旧	
C復旧	
D復旧	
E復旧	

工 事 名 称	船橋市西船6丁目7番地先 配水管整備工事				
図 面 名 称	路面本復旧平面図				
図 面 枚 数	5 葉 中 1		縮 尺		1:500
完 成 日 期	年 月 日		工事番号		水船8第60号
区 画 記 号	D-8		千葉県企業局		
整理番号			施工業者		
所 長	次 長		課 長	設 計	製 図
所 長	次 長		課 長	監 督	製 図

S=NONE

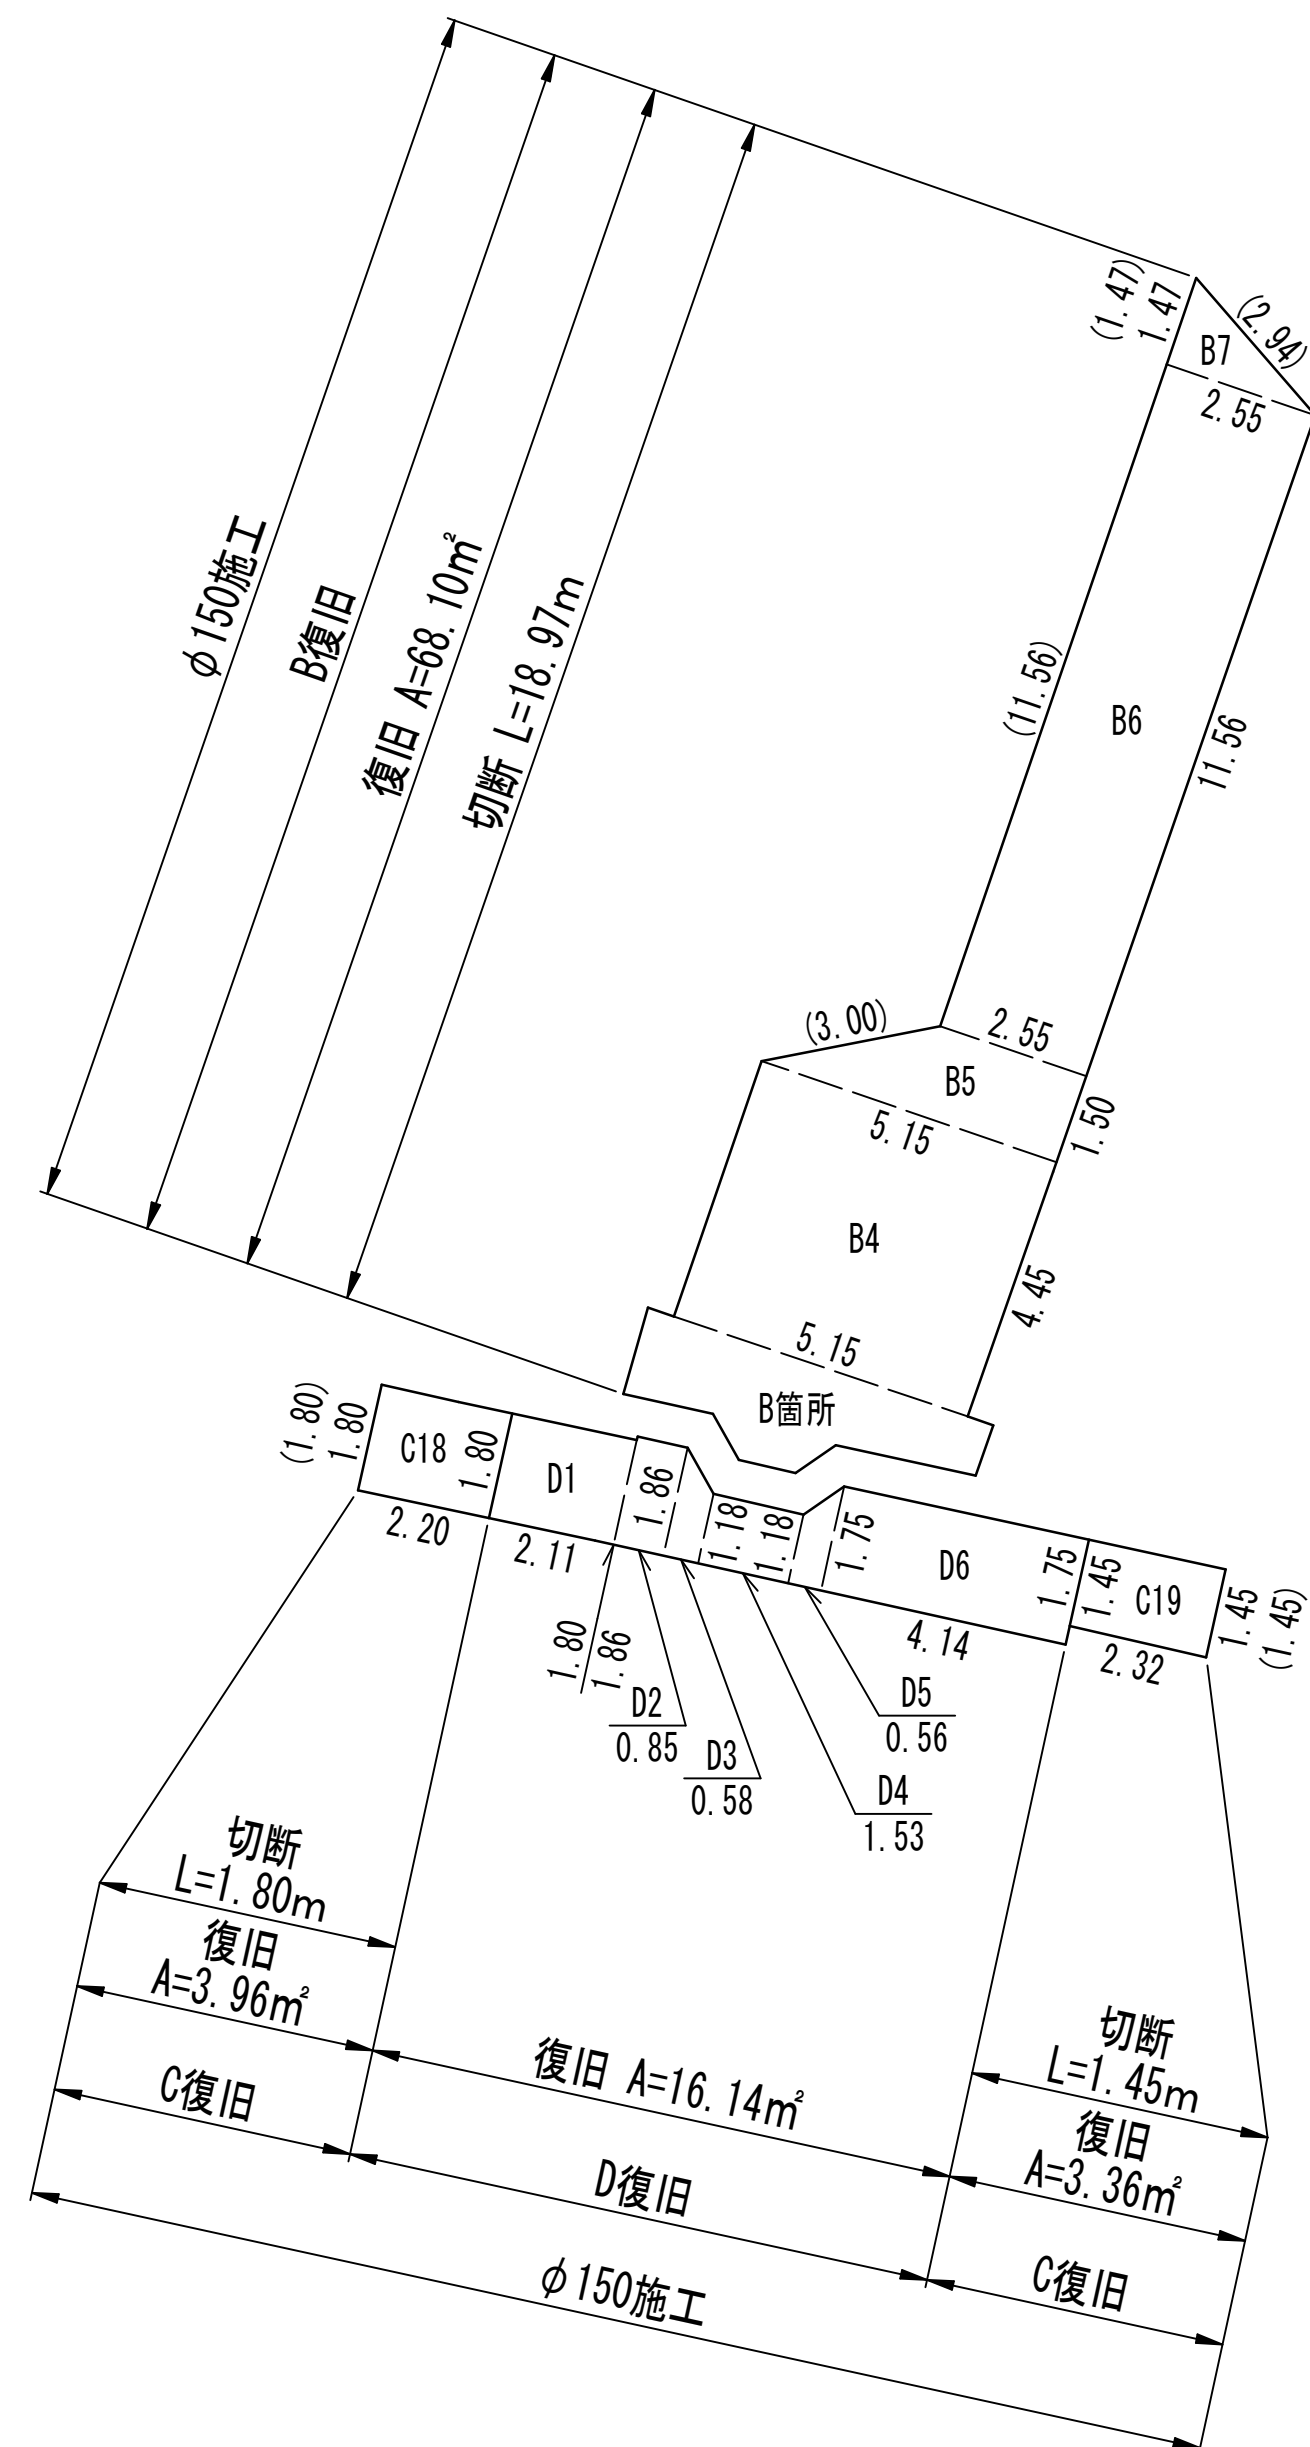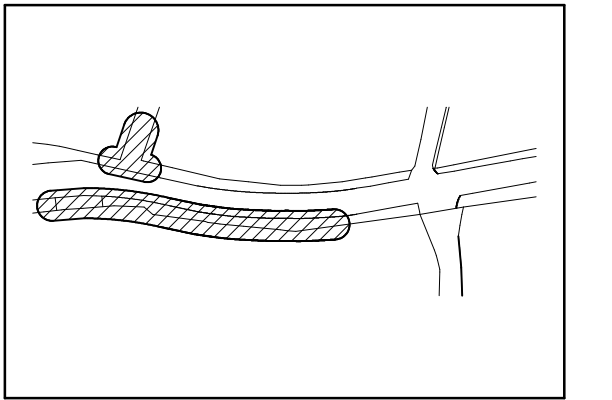

B箇所拡大図

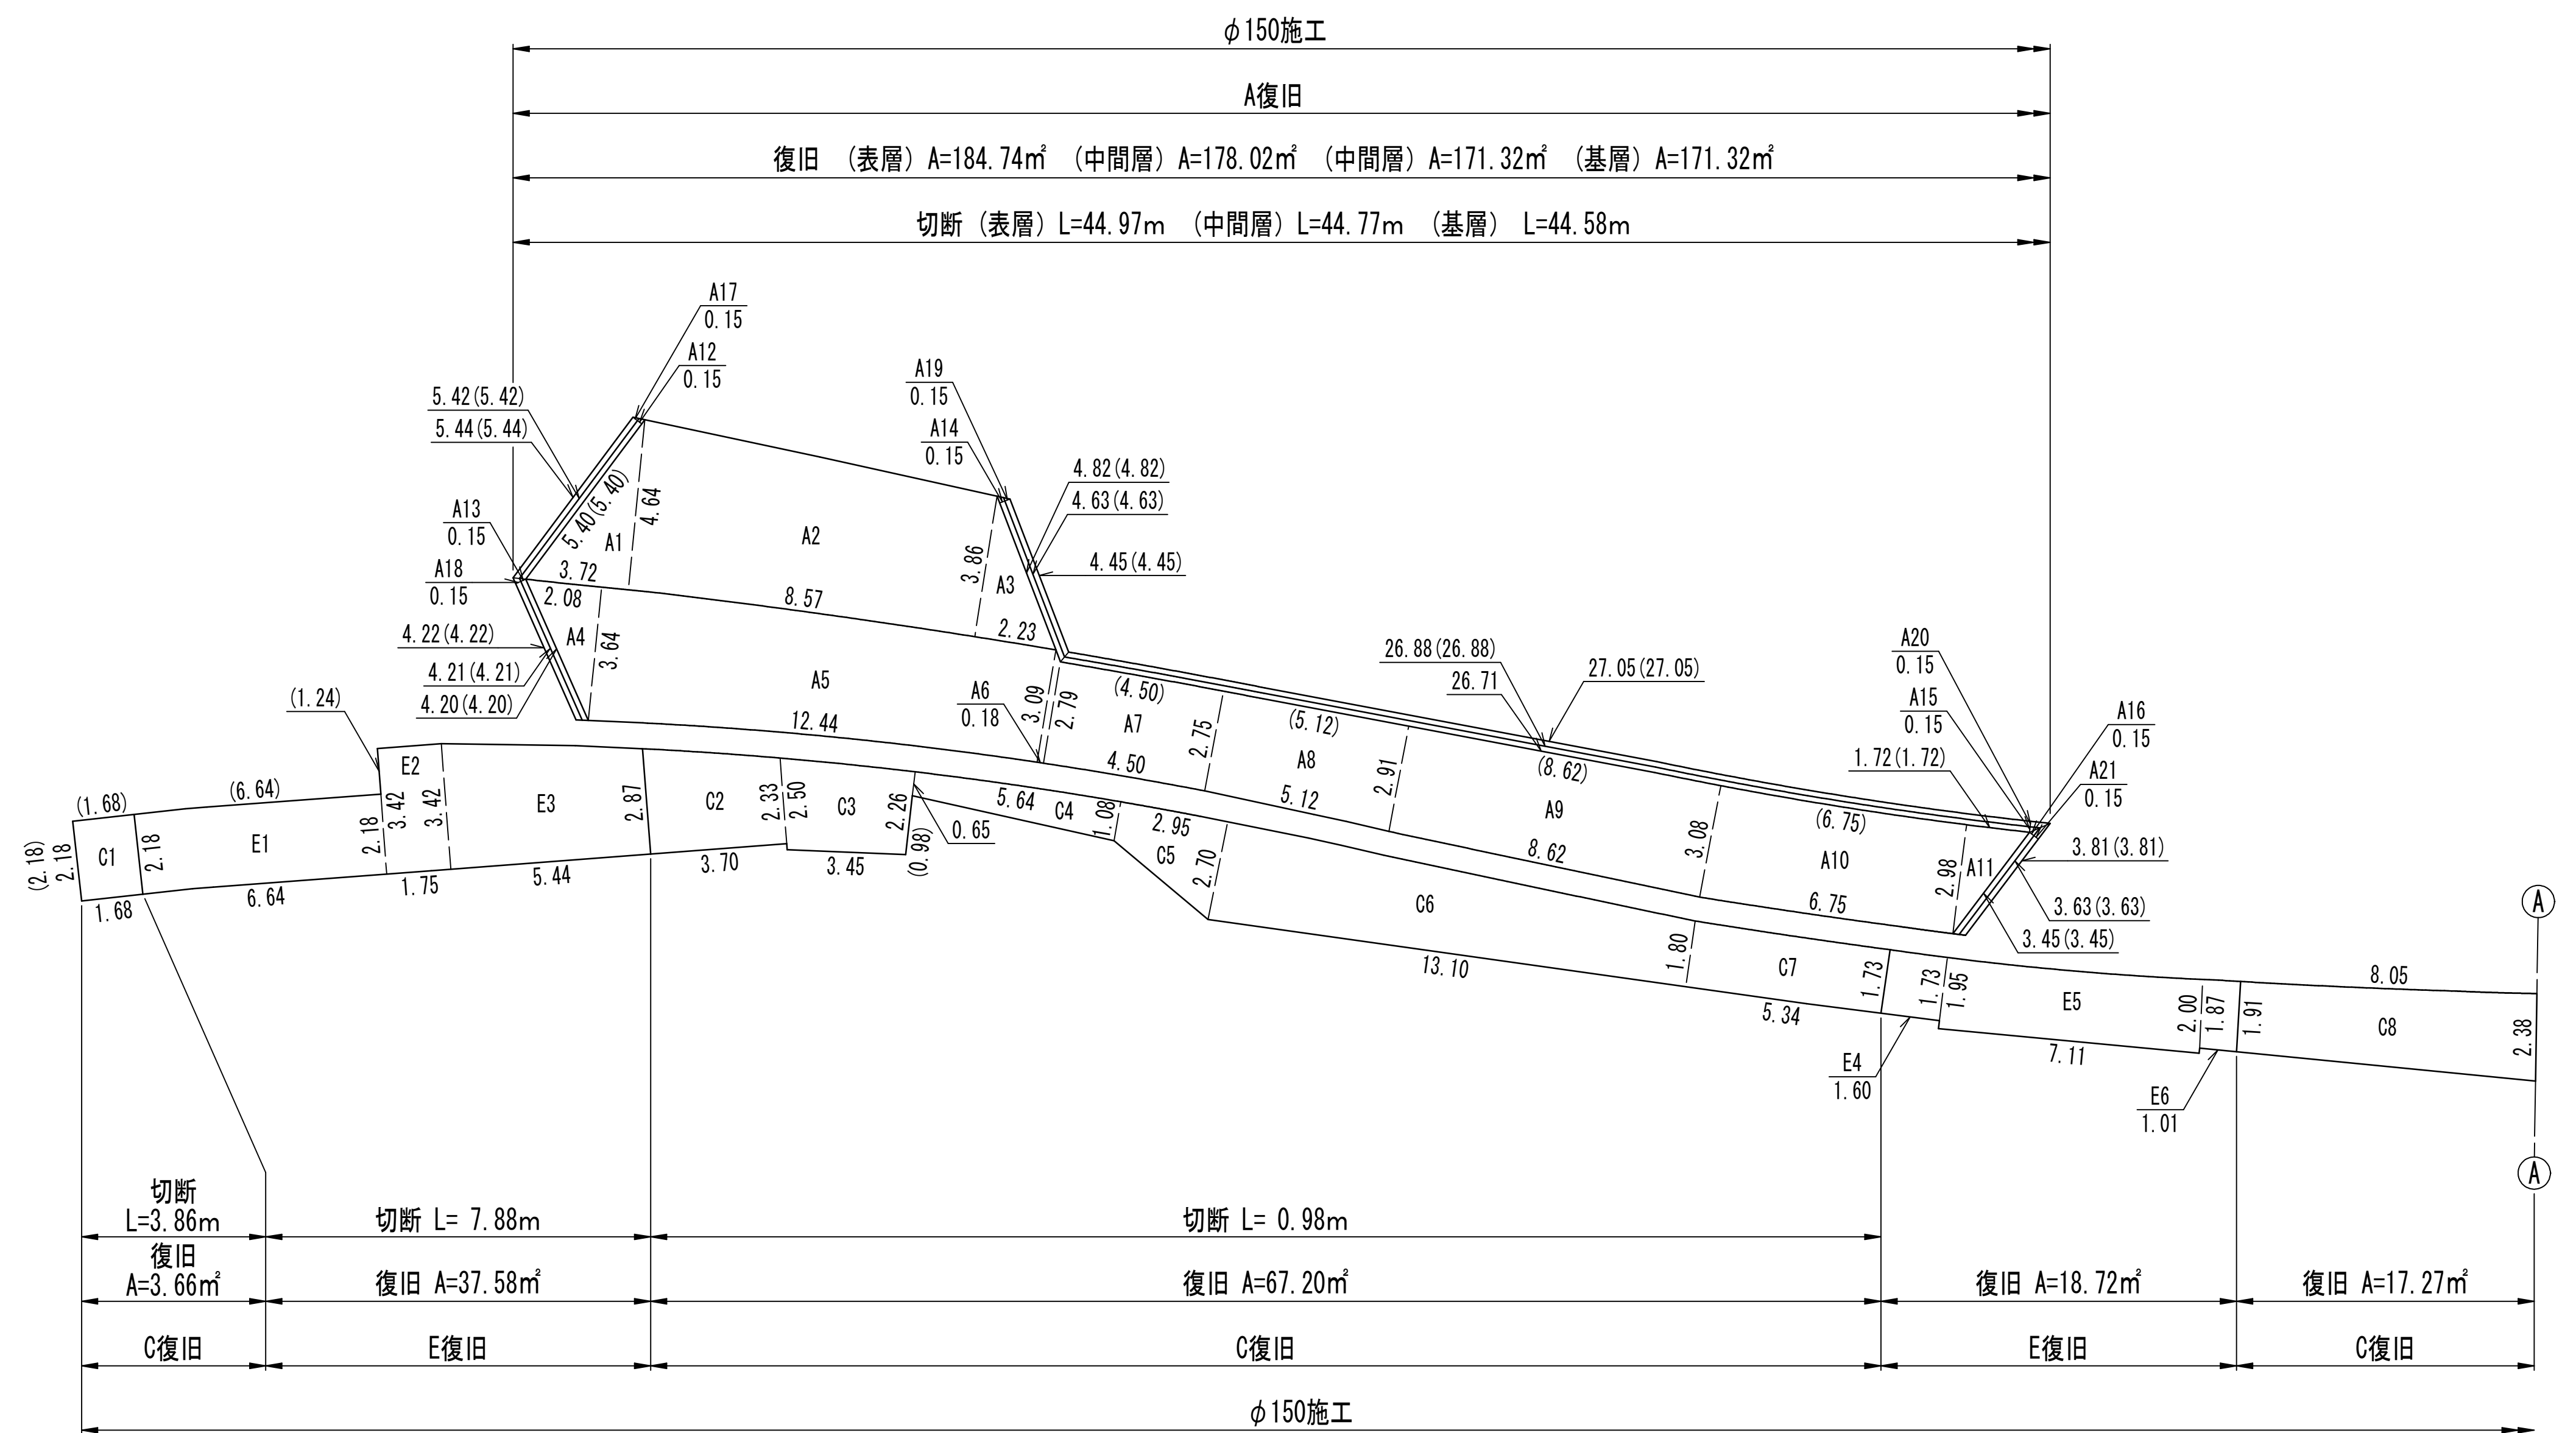
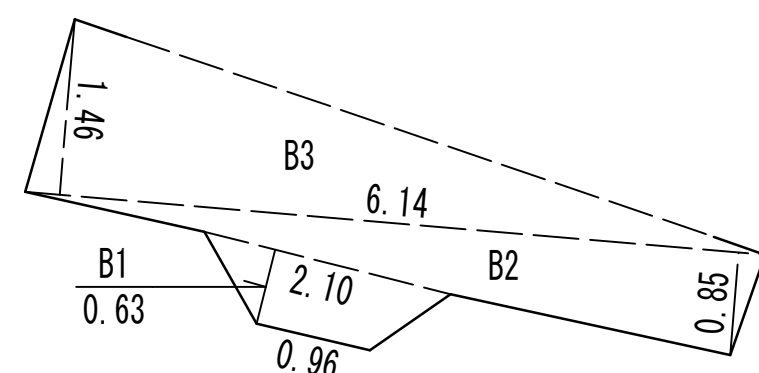


※ () 内は切断延長を示す。


工 事 名 称	船橋市西船6丁目7番地先 配水管整備工事				
図 面 名 称	路面本復旧求積図 (1/2)				
図 面 数 枚	5 葉中 2		縮 尺		NONE
完 成	年 月 日		工事番号		水船8第60号
区 画 記 号	D-8		千葉県企業局		
整理番号	施工業者				
所長	次長	課長	設計	製図	
所長	次長	課長	監督	製図	

路面本復旧求積図（2/2）



S=NONE

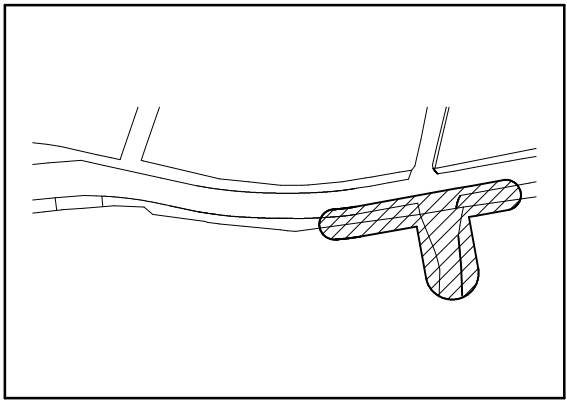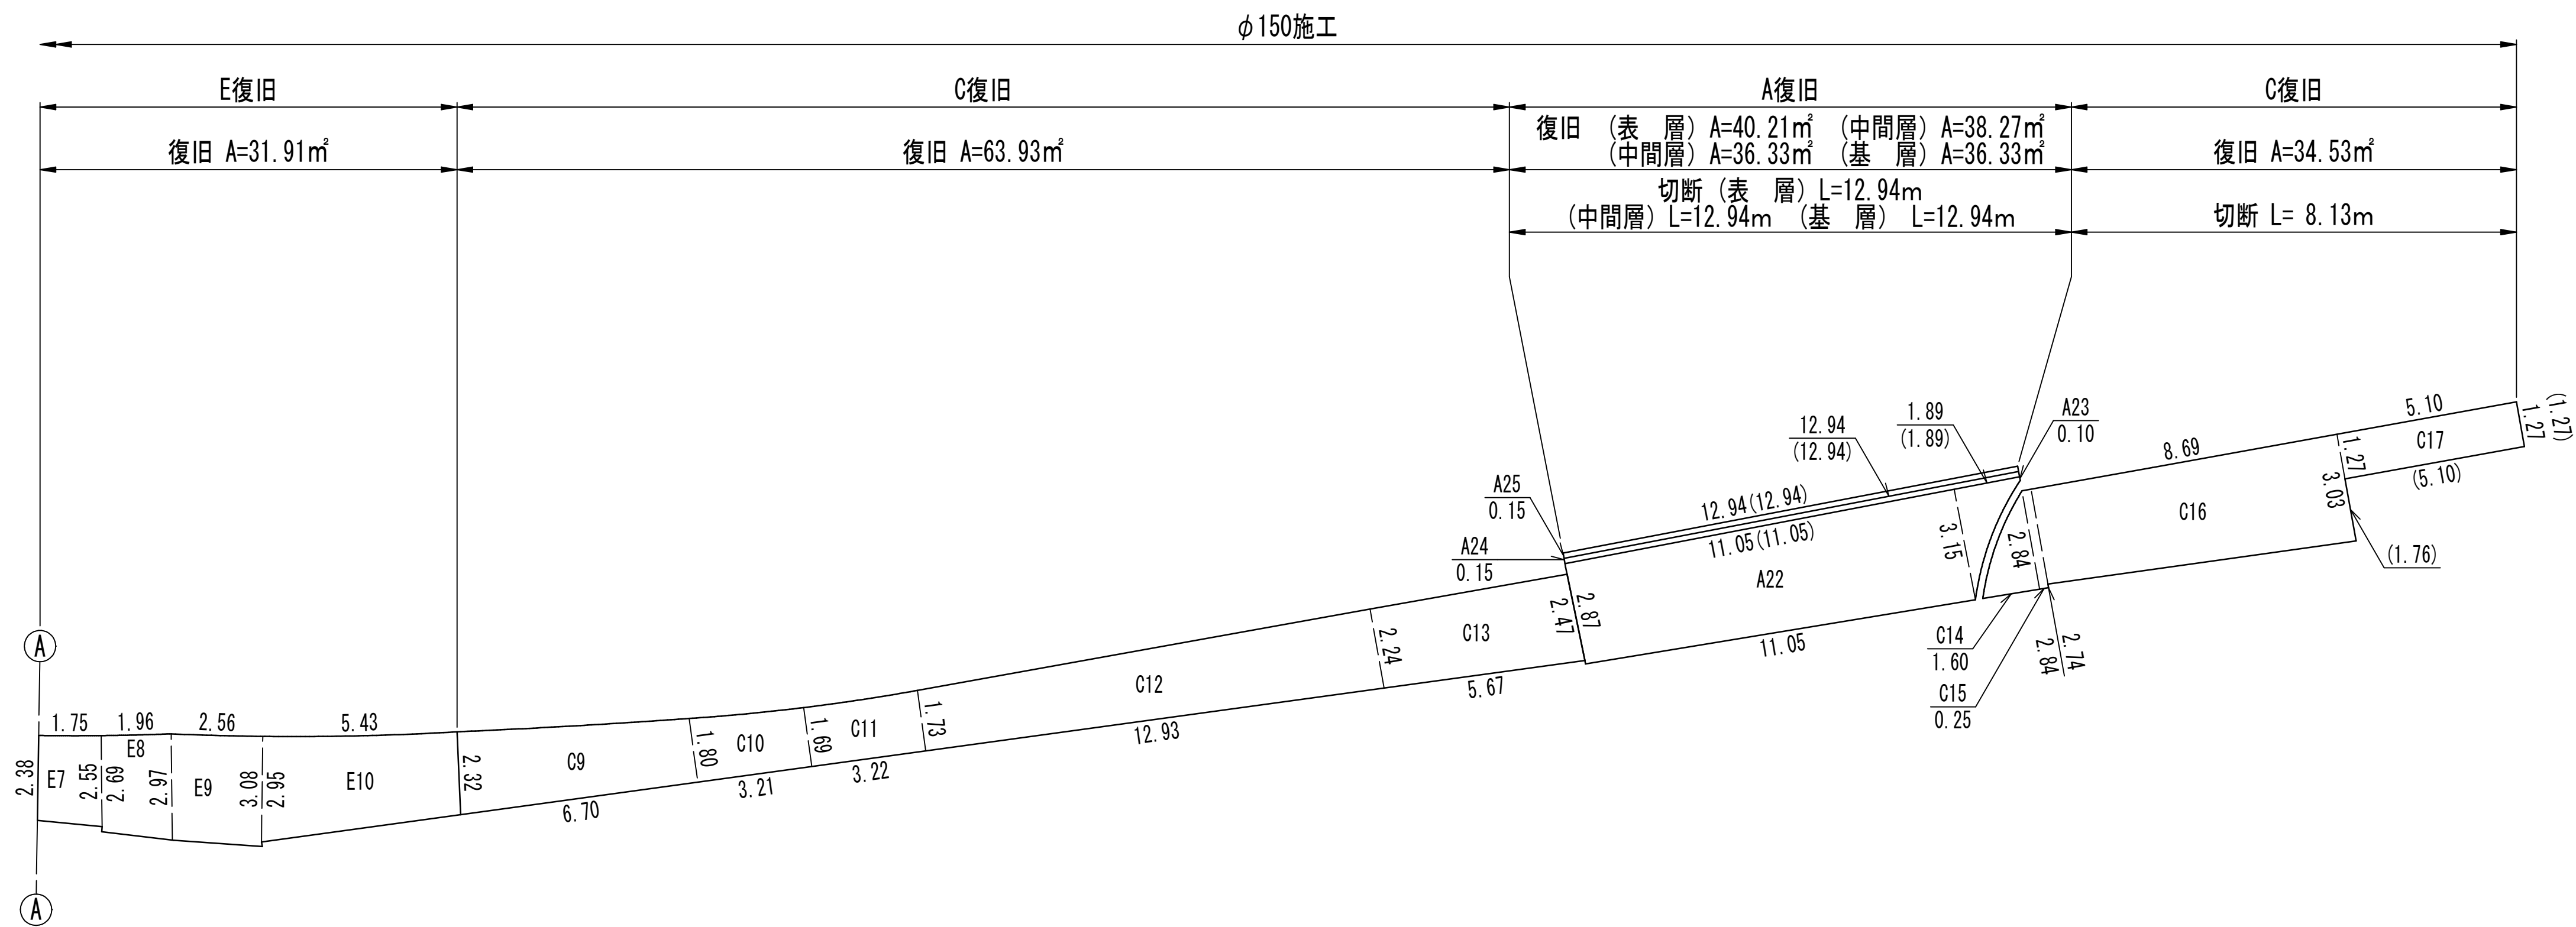

A箇所拡大図

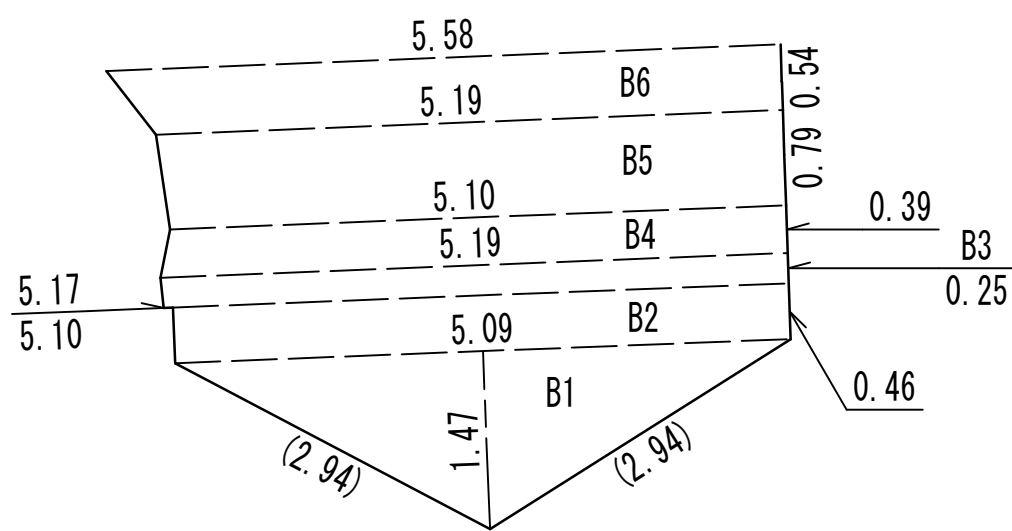

カラー舗装

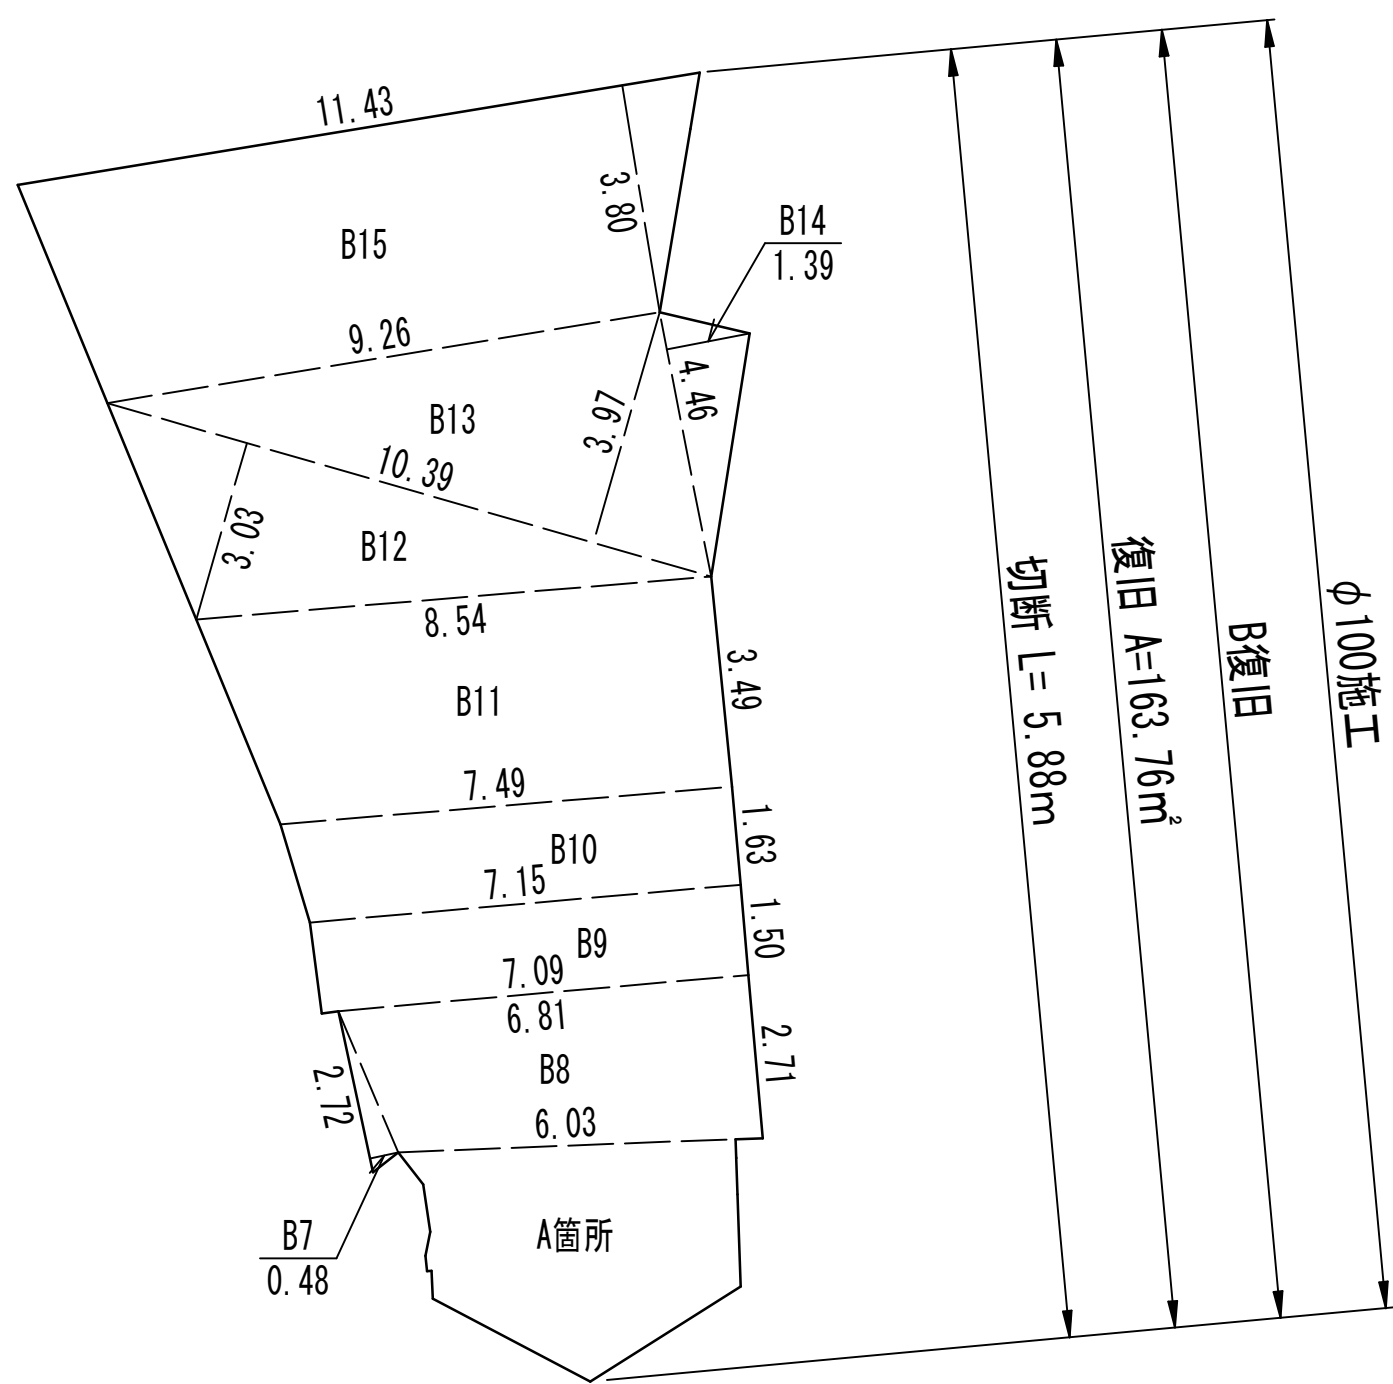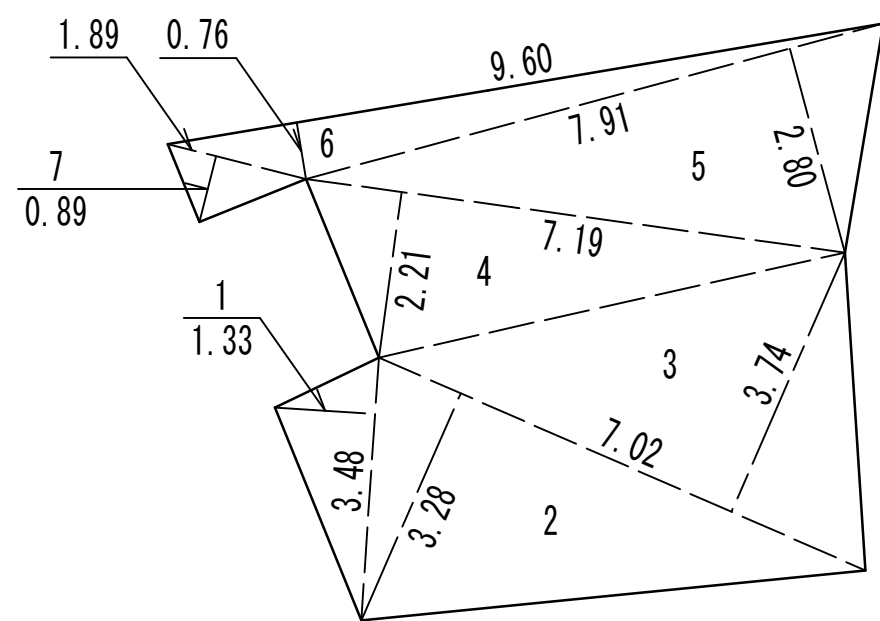

※（ ）内は切断延長を示す。

工 事 名 称	船橋市西船6丁目7番地先 配水管整備工事				
図 面 名 称	路面本復旧求積図 (2/2)				
図 面 枚 数	5 葉 中 3		縮 尺		NONE
完 成 日 期	年 月 日		工事番号		水船8第60号
区 画 記 号	D-8		千葉県企業局		
整理番号			施工業者		
所長	次長	課長	設計	製図	
所長	次長	課長	監督	製図	

路面本復旧求積表

S=NONE

本 復 旧 工						
施 工	復 旧	番 号	計 算 式	面積(m ²)	計 算 式	切断(m)
φ100施工	B	B 1	1/2 × 5.09 × 1.47	3.74	2.94 + 2.94	5.88
		B 2	1/2 × (5.09 + 5.10) × 0.46	2.34		
		B 3	1/2 × (5.17 + 5.19) × 0.25	1.30		
		B 4	1/2 × (5.19 + 5.10) × 0.39	2.01		
		B 5	1/2 × (5.10 + 5.19) × 0.79	4.06		
		B 6	1/2 × (5.19 + 5.58) × 0.54	2.91		
		B 7	1/2 × 2.72 × 0.48	0.65		
		B 8	1/2 × (6.03 + 6.81) × 2.71	17.40		
		B 9	1/2 × (7.09 + 7.15) × 1.50	10.68		
		B10	1/2 × (7.15 + 7.49) × 1.63	11.93		
		B11	1/2 × (7.49 + 8.54) × 3.49	27.97		
		B12	1/2 ×10.39 × 3.03	15.74		
		B13	1/2 ×10.39 × 3.97	20.62		
		B14	1/2 × 4.46 × 1.39	3.10		
		B15	1/2 × (9.26 +11.43) × 3.80	39.31		
		合計		163.76		5.88
φ150施工	A 基層	A 1	1/2 × 4.64 × 3.72	8.63	5.40	5.40
		A 2	1/2 × (4.64 + 3.86) × 8.57	36.42		
		A 3	1/2 × 3.86 × 2.23	4.30	4.82	4.82
		A 4	1/2 × 3.64 × 2.08	3.79	4.20	4.20
		A 5	1/2 × (3.64 + 3.09) ×12.44	41.86		
		A 6	1/2 × (3.09 + 2.79) × 0.18	0.53		
		A 7	1/2 × (2.79 + 2.75) × 4.50	12.47	4.50	4.50
		A 8	1/2 × (2.75 + 2.91) × 5.12	14.49	5.12	5.12
		A 9	1/2 × (2.91 + 3.08) × 8.62	25.82	8.62	8.62
		A10	1/2 × (3.08 + 2.98) × 6.75	20.45	6.75	6.75
		A11	1/2 × 2.98 × 1.72	2.56	3.45 + 1.72	5.17
		計		171.32		44.58
		A22	1/2 × (2.87 + 3.15) ×11.05	33.26	11.05	11.05
		A23	1/2 × (3.15 + 0.10) × 1.89	3.07	1.89	1.89
		計		36.33		12.94
		合計		207.65		57.52
	A 中間層	基層	(A 1～A11)	171.32		
		計		171.32		
		基層	(A22～A23)	36.33		
		計		36.33		
	A 中間層	合計		207.65		
		基層	(A 1～A11)	171.32		
		A12	1/2 × (5.40 + 5.42) × 0.15	0.81	5.42	5.42
		A13	1/2 × (4.20 + 4.21) × 0.15	0.63	4.21	4.21
		A14	1/2 × (4.82 + 4.63) × 0.15	0.71	4.63	4.63
		A15	1/2 × (26.71 +26.88) × 0.15	4.02	26.88	26.88
		A16	1/2 × (3.45 + 3.63) × 0.15	0.53	3.63	3.63
		計		178.02		44.77
		基層	(A22～A23)	36.33		
		A24	0.15 ×12.94	1.94	12.94	12.94
		計		38.27		12.94
		合計		216.29		57.71


本 復 旧 工						
施 工	復 旧	番 号	計 算 式	面積(m ²)	計 算 式	切断(m)
φ150施工	A 表層	中間層 (A 1～A16)		178.02		
		A17	1/2 × (5.42 + 5.44) × 0.15	0.81	5.44	5.44
		A18	1/2 × (4.21 + 4.22) × 0.15	0.63	4.22	4.22
		A19	1/2 × (4.63 + 4.45) × 0.15	0.68	4.45	4.45
		A20	1/2 × (26.88 +27.05) × 0.15	4.04	27.05	27.05
		A21	1/2 × (3.63 + 3.81) × 0.15	0.56	3.81	3.81
		計		184.74		44.97
		中間層 (A22～A24)		38.27		
		A25	0.15 ×12.94	1.94	12.94	12.94
		計		40.21		12.94
		合計		224.95		57.91
	B	B 1	1/2 × (0.96 + 2.10) × 0.63	0.96		
		B 2	1/2 × 6.14 × 0.85	2.61		
		B 3	1/2 × 6.14 × 1.46	4.48		
		B 4	5.15 × 4.45	22.92		
		B 5	1/2 × (5.15 + 2.55) × 1.50	5.78	3.00	3.00
		B 6	2.55 ×11.56	29.48	11.56	11.56
		B 7	1/2 × 2.55 × 1.47	1.87	2.94 + 1.47	4.41
		合計		68.10		18.97
	C	C 1	2.18 × 1.68	3.66	2.18 + 1.68	3.86
		計		3.66		3.86
		C 2	1/2 × (2.87 + 2.33) × 3.70	9.62		
		C 3	1/2 × (2.50 + 2.26) × 3.45	8.21	0.98	0.98
		C 4	1/2 × (0.65 + 1.08) × 5.64	4.88		
		C 5	1/2 × (1.08 + 2.70) × 2.95	5.58		
		C 6	1/2 × (2.70 + 1.80) ×13.10	29.48		
		C 7	1/2 × (1.80 + 1.73) × 5.34	9.43		
		計		67.20		0.98
		C 8	1/2 × (1.91 + 2.38) × 8.05	17.27		
		計		17.27		
		C 9	1/2 × (2.32 + 1.80) × 6.70	13.80		
		C10	1/2 × (1.80 + 1.69) × 3.21	5.60		
		C11	1/2 × (1.69 + 1.73) × 3.22	5.51		
		C12	1/2 × (1.73 + 2.24) ×12.93	25.67		
		C13	1/2 × (2.24 + 2.47) × 5.67	13.35		
		計		63.93		
		C14	1/2 × 2.84 × 1.60	2.27		
		C15	2.84 × 0.25	0.71		
		C16	1/2 × (2.74 + 3.03) × 8.69	25.07	1.76	1.76
		C17	1.27 × 5.10	6.48	1.27 + 5.10	6.37
		計		34.53		8.13
		C18	1.80 × 2.20	3.96	1.80	1.80
		計		3.96		1.80
		C19	1.45 × 2.32	3.36	1.45	1.45
		計		3.36		1.45
		合計		193.91		16.22

本 復 旧 工						
施 工	復 旧	番 号	計 算 式	面積(m ²)	計 算 式	切断(m)
φ150施工	D	D 1	1.80 × 2.11	3.80		
		D 2	1.86 × 0.85	1.58		
		D 3	1/2 × (1.86 + 1.18) × 0.58	0.88		
		D 4	1.18 × 1.53	1.81		
		D 5	1/2 × (1.18 + 1.75) × 0.56	0.82		
		D 6	1.75 × 4.14	7.25		
		合計		16.14		
	E	E 1	2.18 × 6.64	14.48	6.64	6.64
		E 2	3.42 × 1.75	5.99	1.24	1.24
		E 3	1/2 × (3.42 + 2.87) × 5.44	17.11		
		計		37.58		7.88
		E 4	1.73 × 1.60	2.77		
		E 5	1/2 × (1.95 + 2.00) × 7.11	14.04		
		E 6	1/2 × (1.87 + 1.91) × 1.01	1.91		
		計		18.72		
		E 7	1/2 × (2.38 + 2.55) × 1.75	4.31		
		E 8	1/2 × (2.69 + 2.97) × 1.96	5.55		
		E 9	1/2 × (2.97 + 3.08) × 2.56	7.74		
		E10	1/2 × (2.95 + 2.32) × 5.43	14.31		
		計		31.91		
		合計		88.21		7.88

舗 装 工						
施 工	名 称	規格	色	番 号	計 算 式	面積(m ²)
φ100施工	薄層カラー舗装	塗布式	赤褐	1	1/2 × 3.48 × 1.33	2.31
				2	1/2 × 7.02 × 3.28	11.51
				3	1/2 × 7.02 × 3.74	13.13
				4	1/2 × 7.19 × 2.21	7.94
				5	1/2 × 7.91 × 2.80	11.07
				6	1/2 × 9.60 × 0.76	3.65
				7	1/2 × 1.89 × 0.89	0.84
				合計		50.45

工 事 名 称	船橋市西船6丁目7番地先 配水管整備工事				
図 面 名 称	路面本復旧求積表				
図 面 枚 数	5 葉 中 4	縮 尺	NONE		
完 成 日	年 月 日	工事番号	水船8第60号		
区 画 記 号	D-8	千葉県企業局			
整理番号	施工業者				
所長	次長	課長	設計	製図	
所長	次長	課長	監督	製図	

区画線設置工平面図 S=1:500

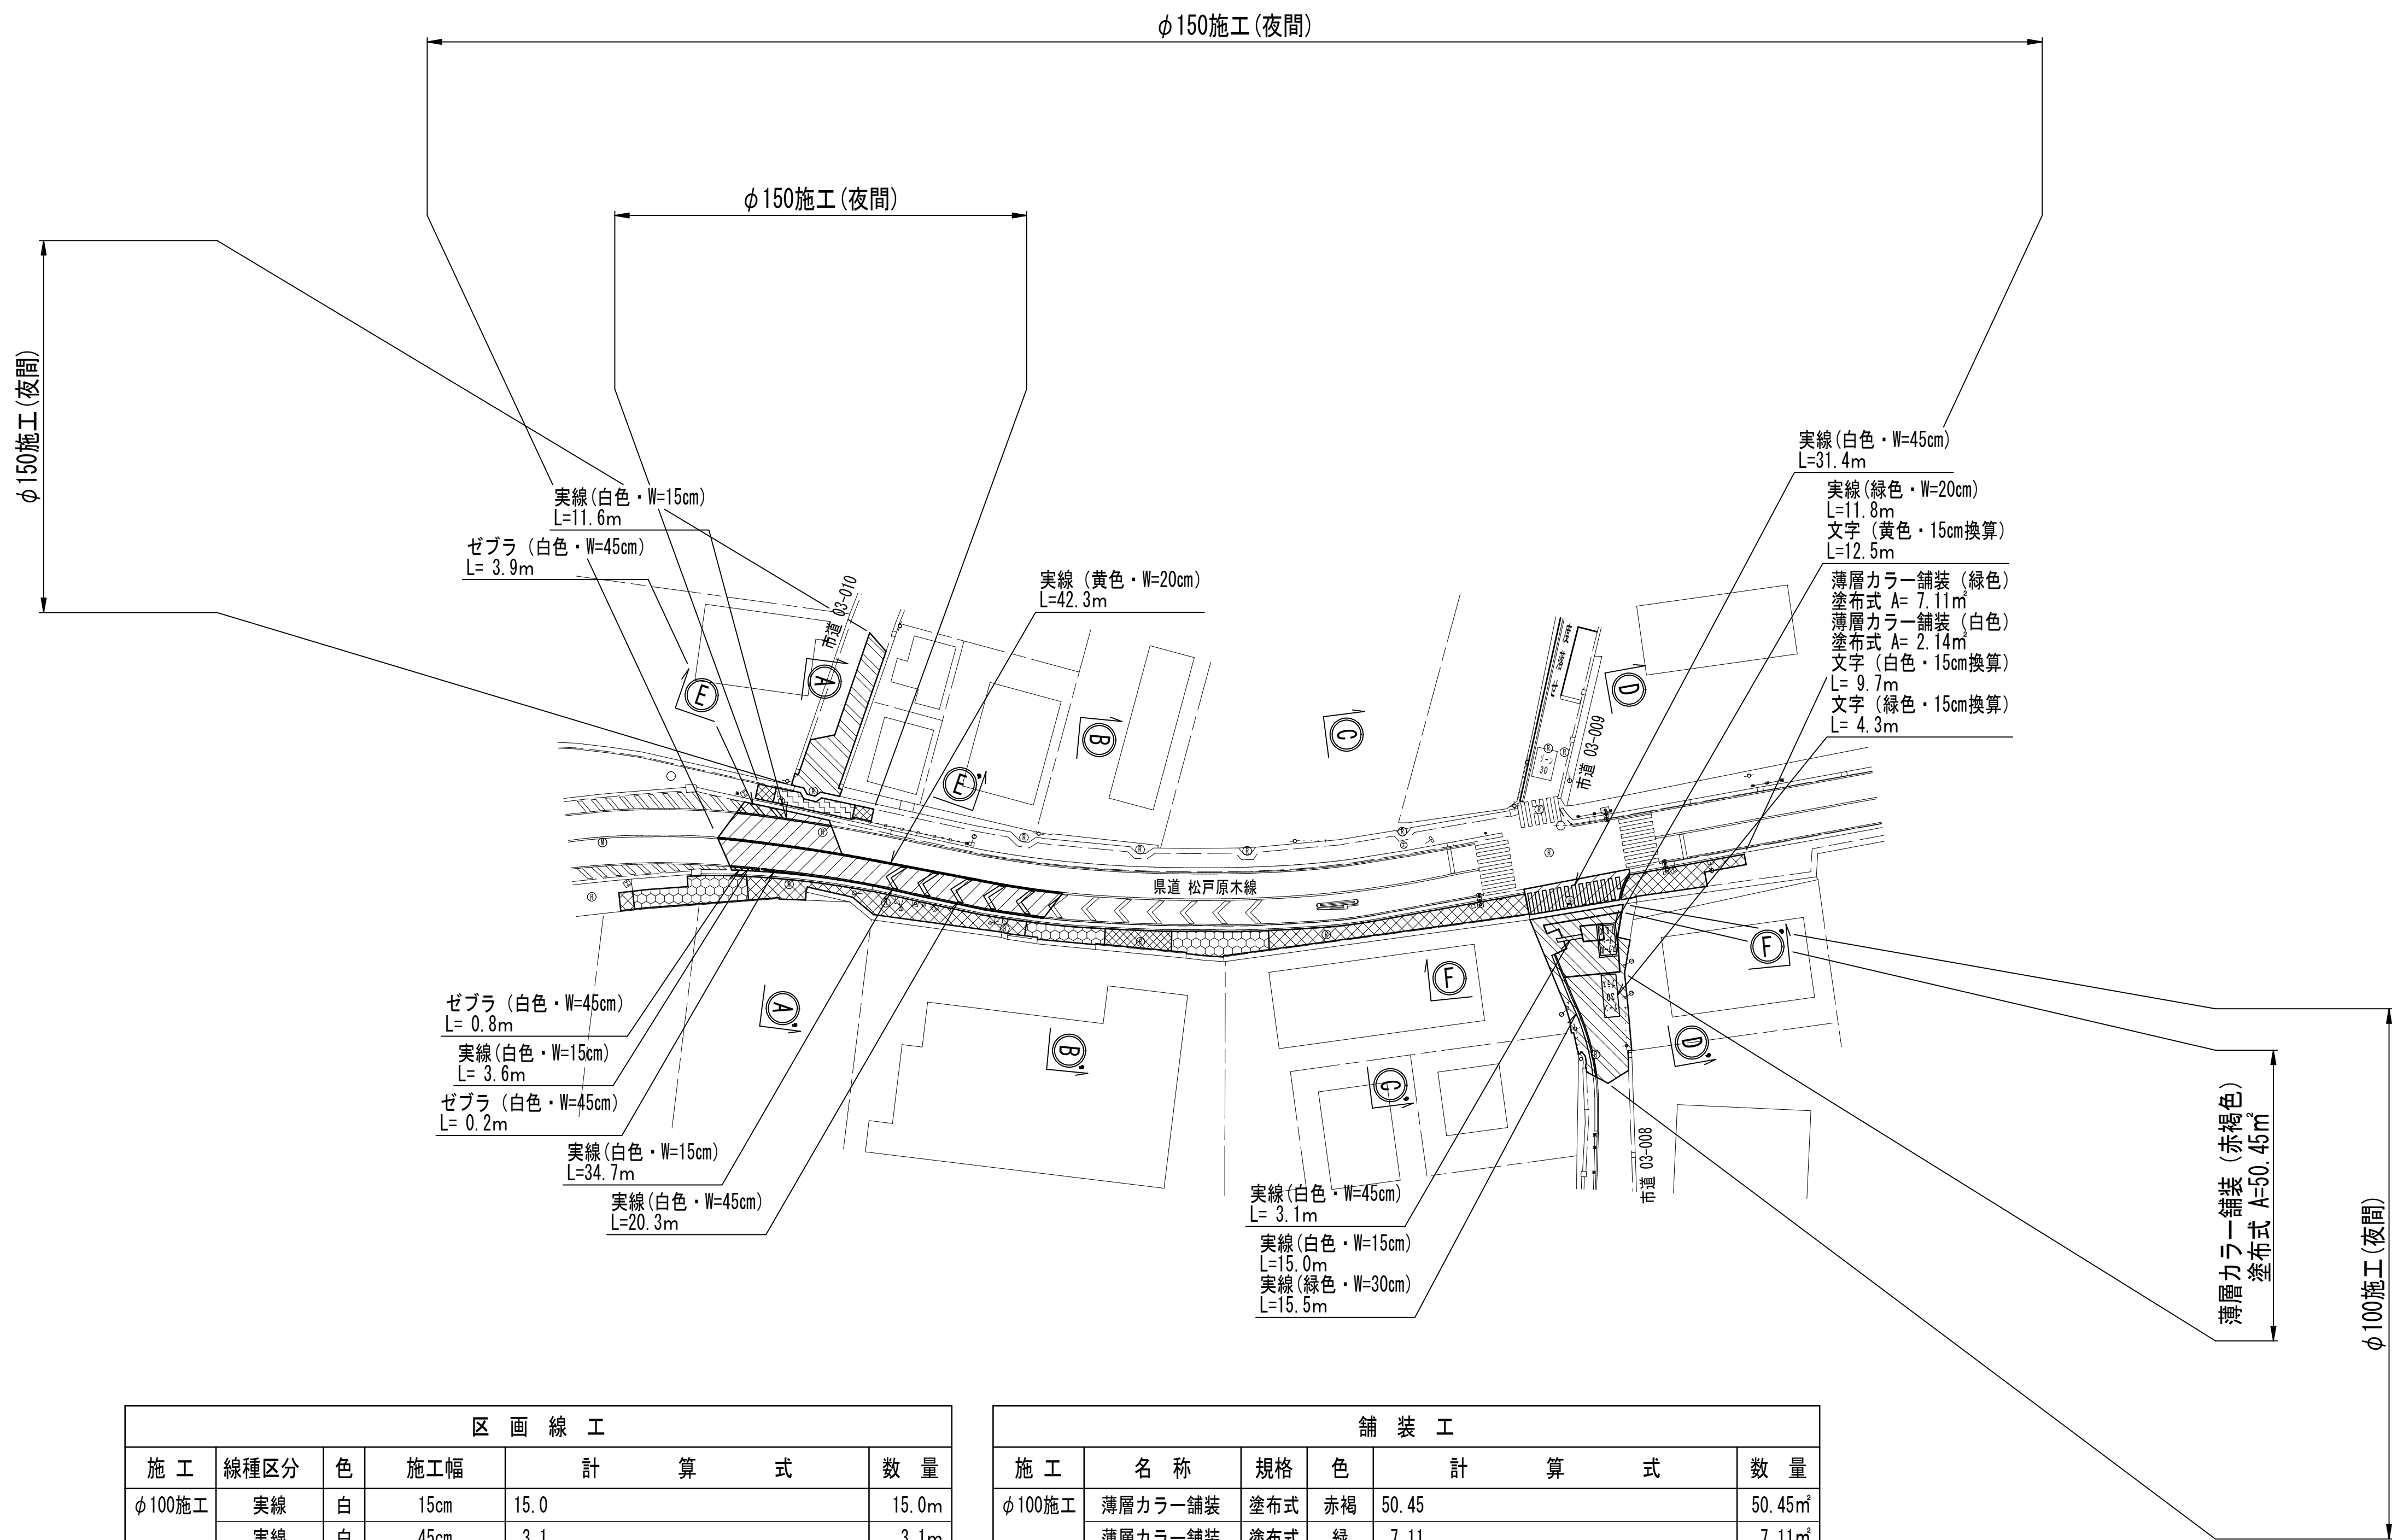

区 画 線 工					
施 工	線種区分	色	施工幅	計 算 式	数 量
φ100施工	実線	白	15cm	15.0	15.0m
	実線	白	45cm	3.1	3.1m
	実線	緑	20cm	11.8	11.8m
	実線	緑	30cm	15.5	15.5m
	文字	白	15cm換算	9.7	9.7m
	文字	黄	15cm換算	12.5	12.5m
	文字	緑	15cm換算	4.3	4.3m
φ150施工	実線	白	15cm	11.6 + 3.6 +34.7	49.9m
	実線	白	45cm	20.3 +31.4	51.7m
	実線	黄	20cm	42.3	42.3m
	破線	白	45cm	3.9 + 0.8 + 0.2	4.9m

舗 装 工					
施 工	名 称	規格	色	計 算 式	数 量
φ100施工	薄層カラー舗装	塗布式	赤褐	50.45	50.45㎡
	薄層カラー舗装	塗布式	緑	7.11	7.11㎡
	薄層カラー舗装	塗布式	白	2.14	2.14㎡

凡 例	
名 称	記 号
A復旧	
B復旧	
C復旧	
D復旧	
E復旧	

工 事 名 称	船橋市西船6丁目7番地先 配水管整備工事				
図 面 名 称	区画線設置工平面図				
図 面 枚 数	5 葉 中 5		縮 尺		1:500
完 成 日	年 月 日		工事番号		水船8第60号
区 画 記 号	D-8		千葉県企業局		
整理番号			施工業者		
所長	次長	課長	設計	製図	
所長	次長	課長	監督	製図	

