



姉崎分場 一般平面図・案内図 S=1/300



案内図

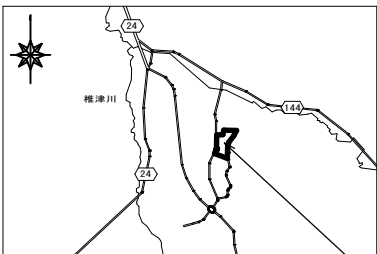

姉崎分場 市原市有秋台東2-17-1

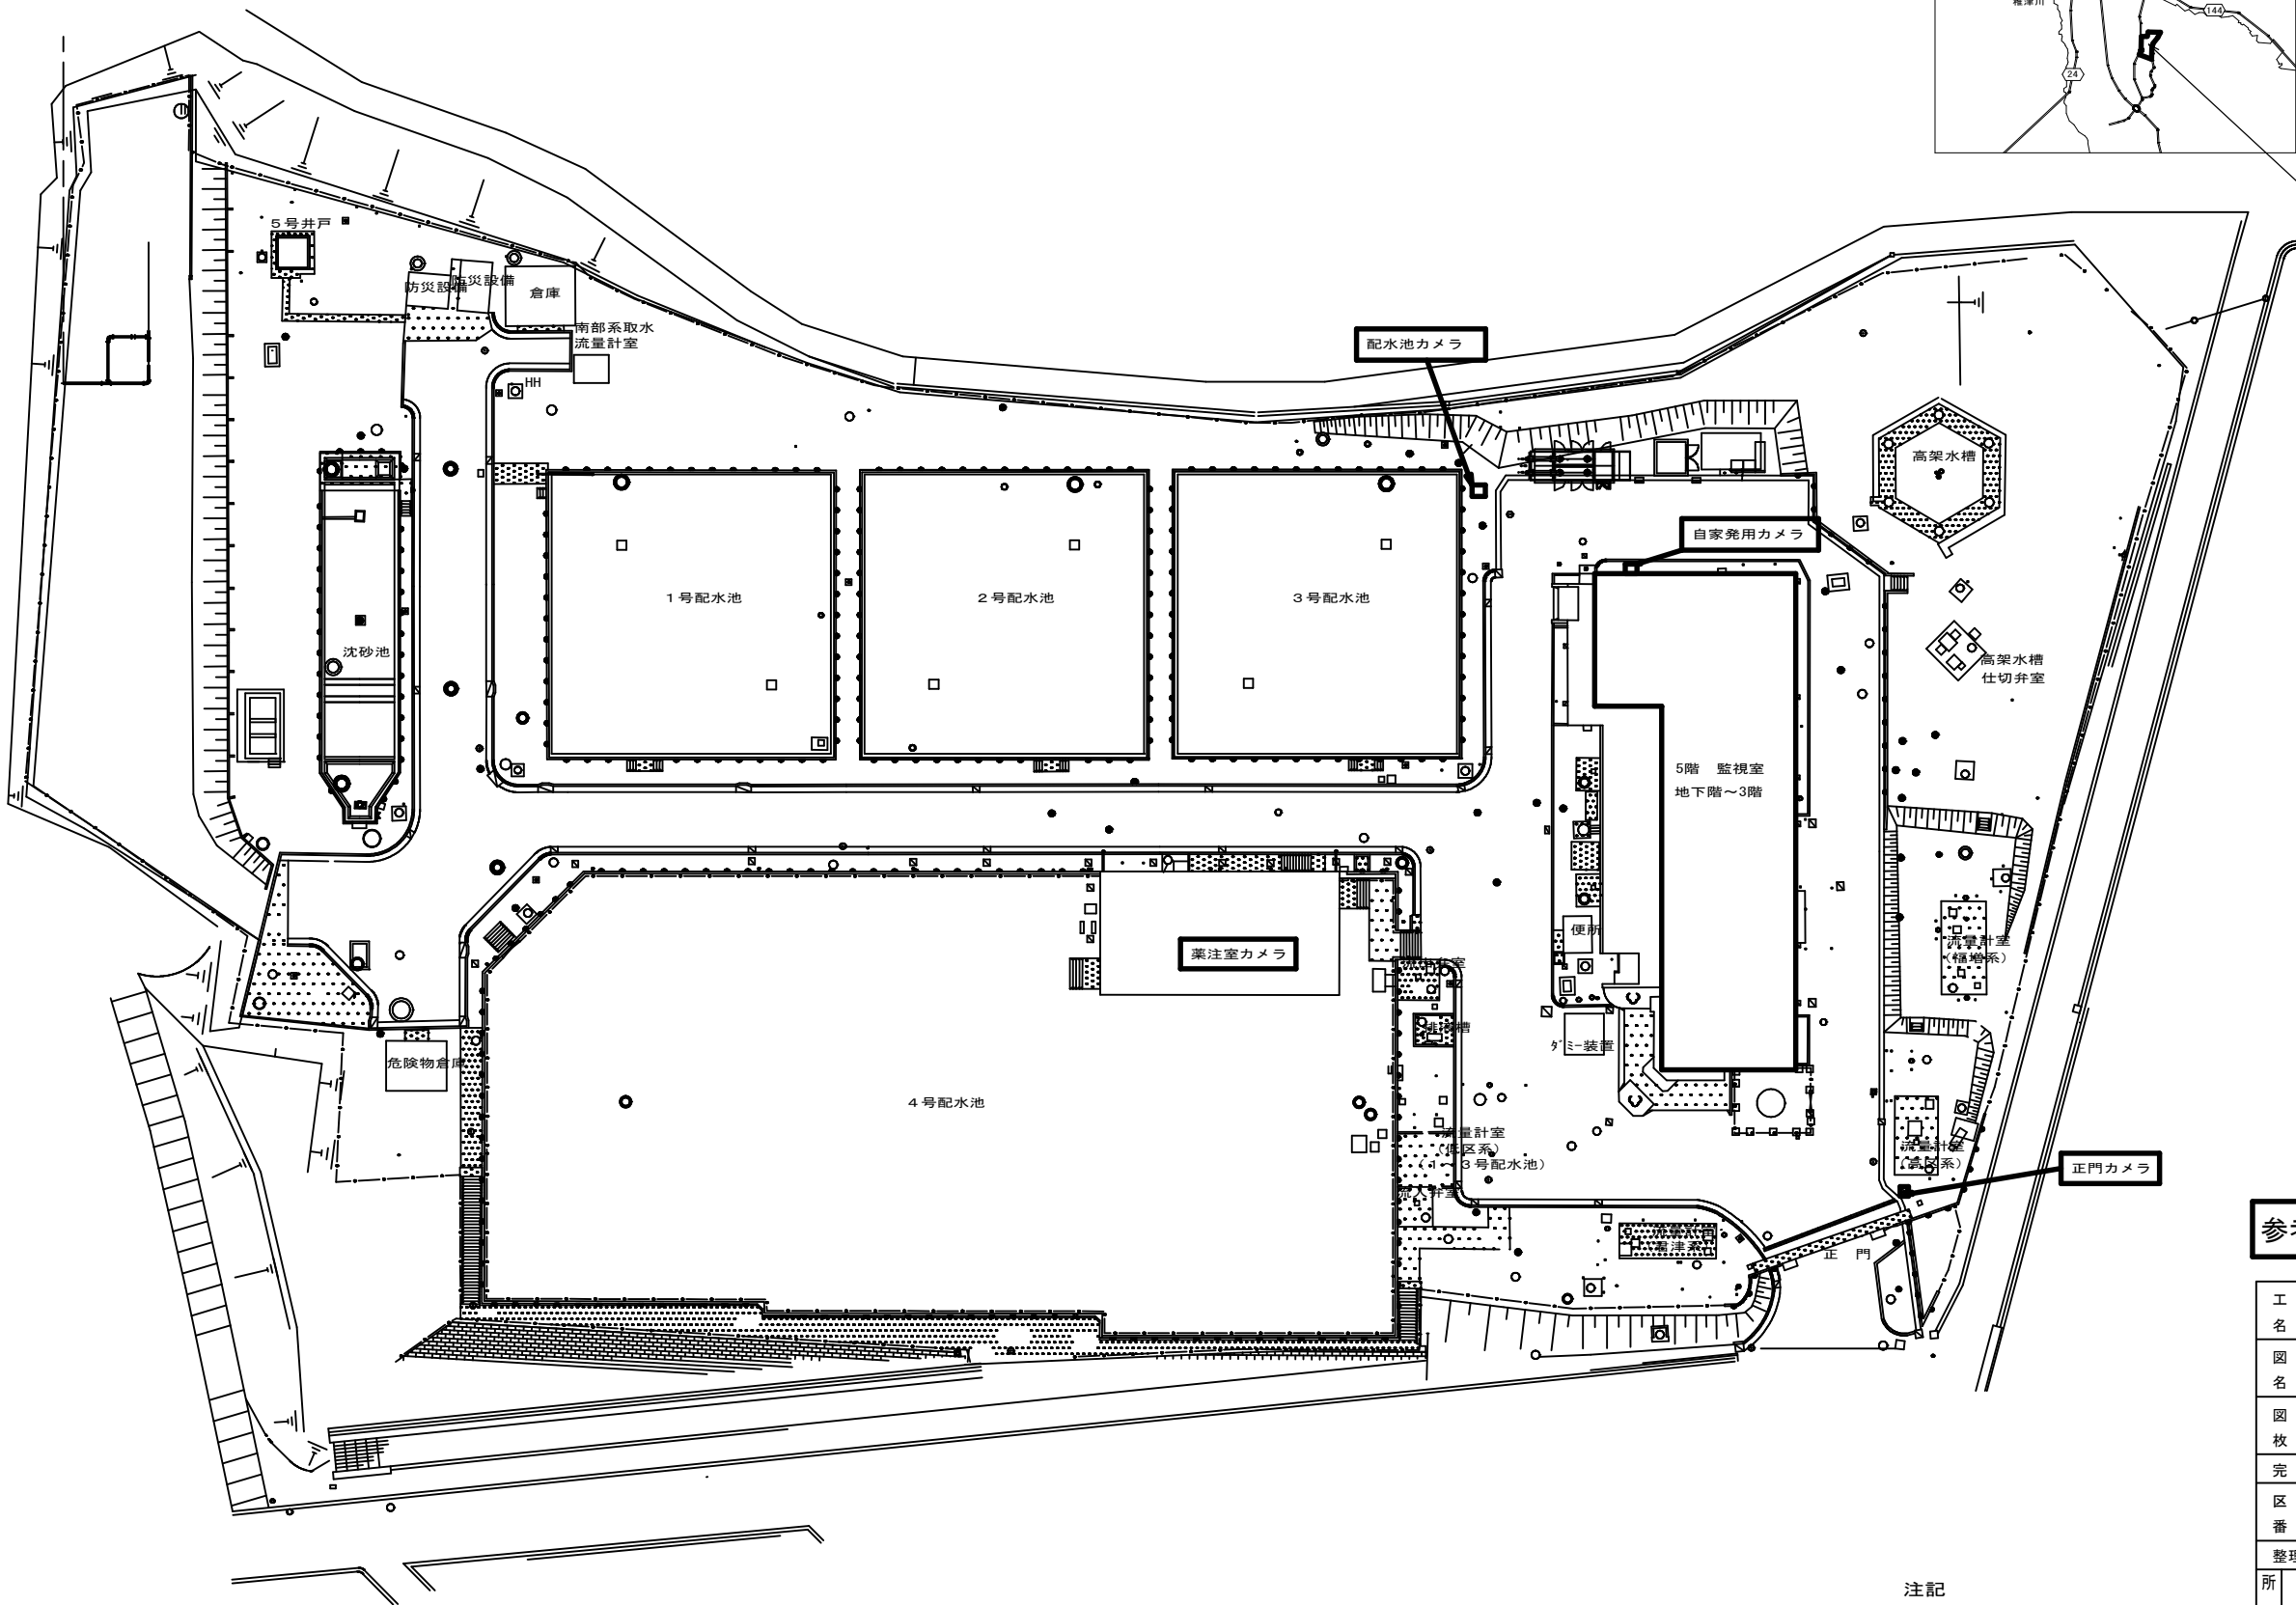


- 注記
- は、更新対象を示す。
 - 特記なきは既設を示す。

参考図

工 事 名 称	姉崎分場ITV設備更新工事					
図 面 名 称	姉崎分場 一般平面図・案内図					
図 面 枚 数	27 葉中 1		縮 尺		1/300	
完 成	年 月 日		工事番号		施浄改9第5号	
区 画 番 号	姉分-3		千葉県企業局			
整理番号			施 工 業 者			
所 長 所 長	次 長 次 長		課 長 課 長	設 計 監 督	製 図 製 図	

ITVシステム構成図(更新)

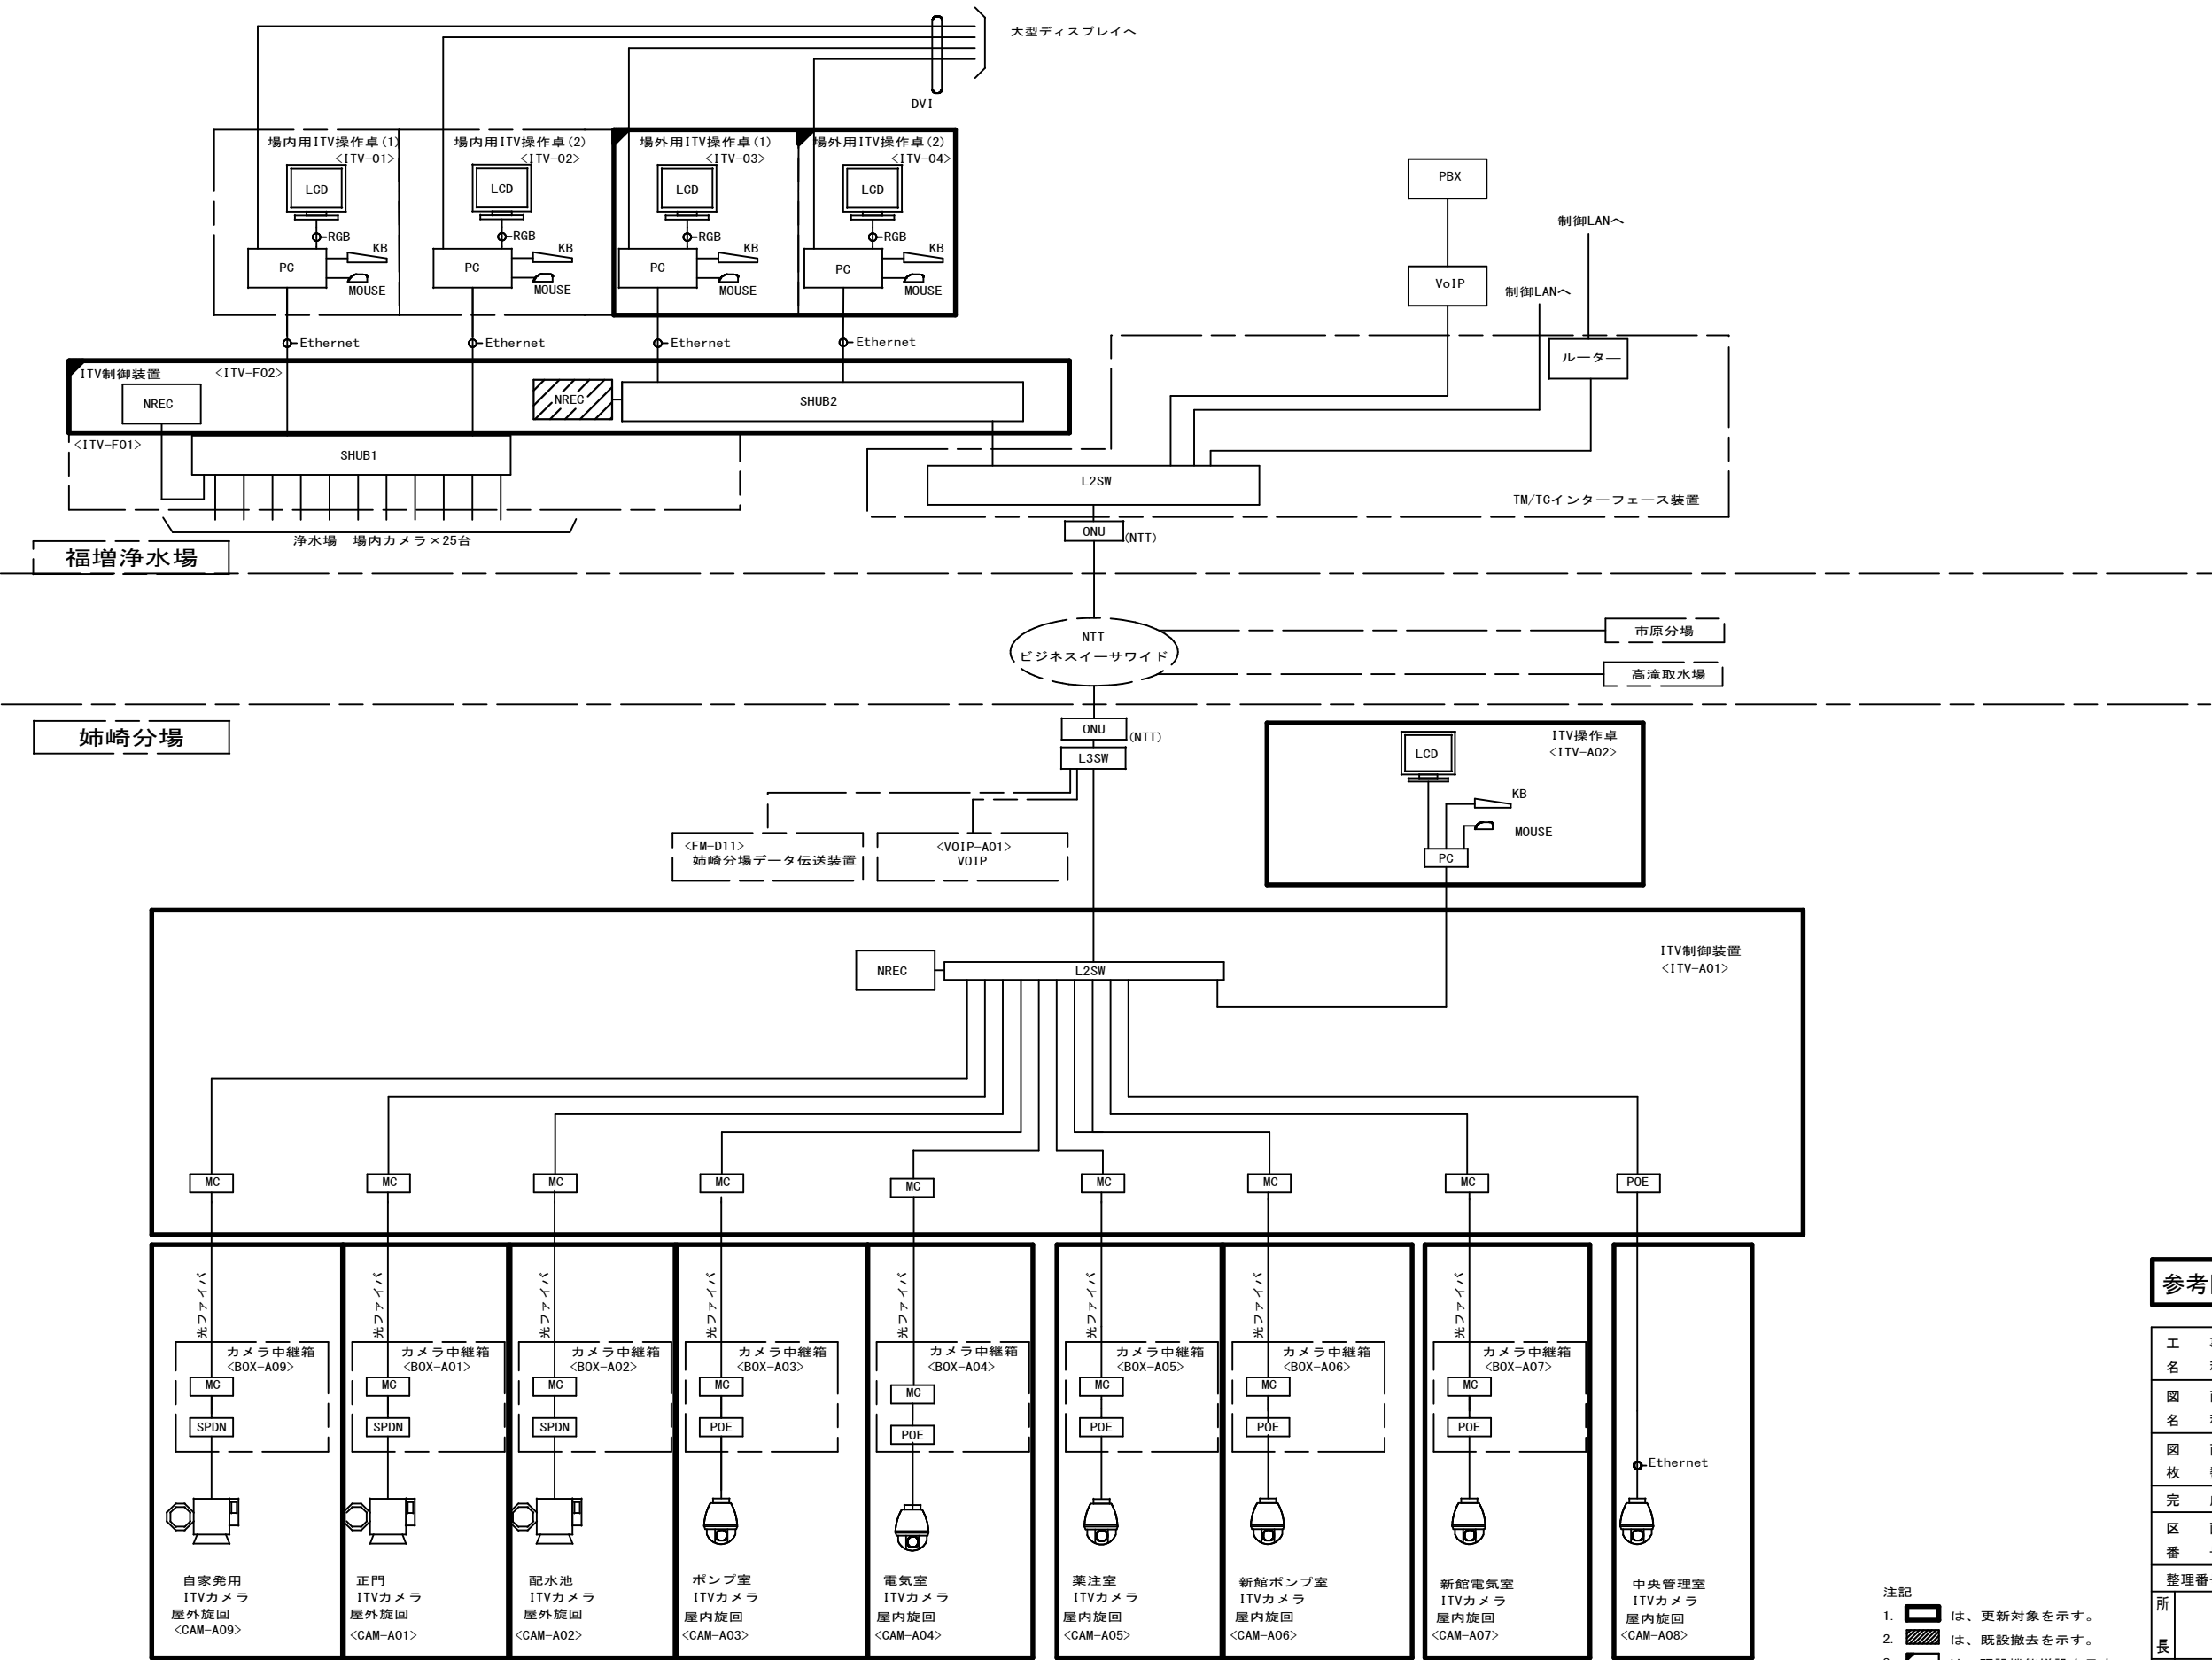


記号	名 称
PC	産業用パソコン
LCD	モニタ
KB	キーボード
MOUSE	マウス
SHUB1	スイッチングハブ (52port)
SHUB2	スイッチングハブ (26port)
NREC	ネットワークレコーダ
MC	メディアコンバータ
HUB	スイッチングハブ
SHUB2	スイッチングハブ (26port)
CAM	カメラ
L3SW	ルータ (レイヤ3)
VoIP	VoIP装置
PBX	電話交換機
POE	PoEインジェクタ
SPD	避雷器

参考図


事 務 名 称		姉崎分場ITV設備更新工事					
図 面 名 称		ITVシステム構成図(更新)					
図 面 枚 数		27 葉 中 2		縮 尺		一	
完 成		年 月 日		工事番号		施浄改9第5号	
区 画 番 号		姉分-3		千葉県企業局			
整理番号				施 工 業 者			
所 長		次 長		課 長		設 計	
所 長		次 長		課 長		監 督	
所 長		次 長		課 長		製 図	

- 注記
1. は、更新対象を示す。
 2. は、既設撤去を示す。
 3. は、既設機能増設を示す。
 4. 特記なきは既設を示す。


機器外形図(更新)S=1/20, 1/10

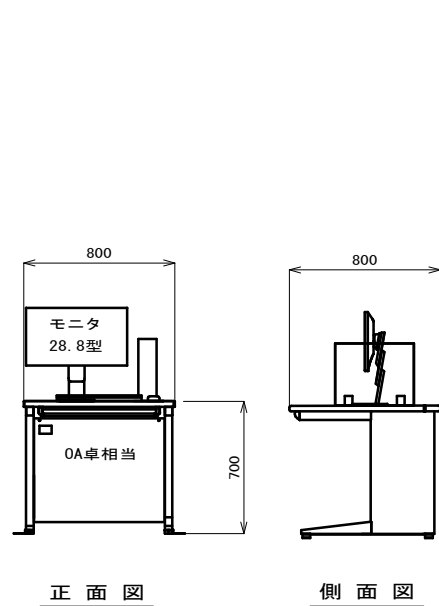


ITV操作卓 S=1/20
<ITV-A02>

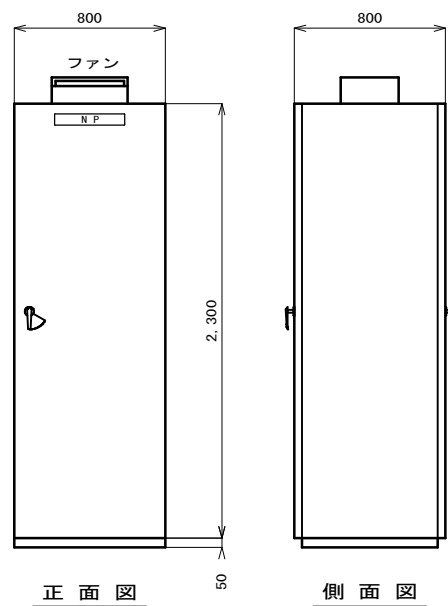



ITV制御装置 S=1/20
<ITV-A01>

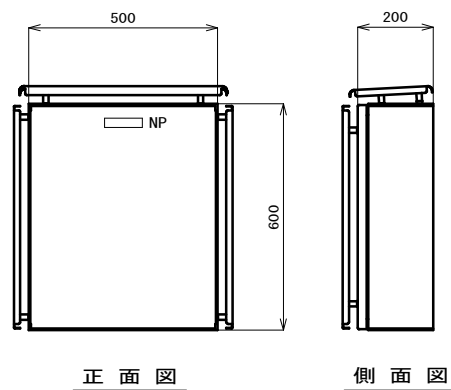


中継箱 (屋外壁掛型) S=1/10

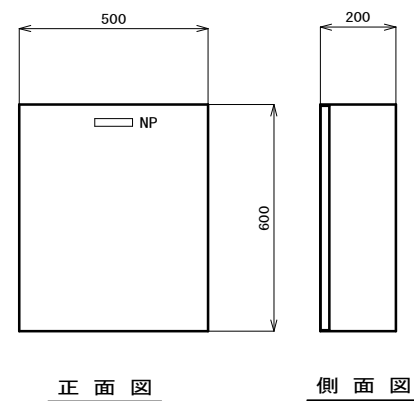

中継箱 (屋内壁掛型) S=1/10

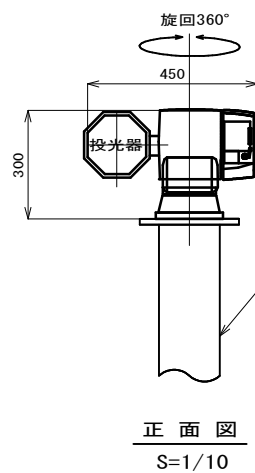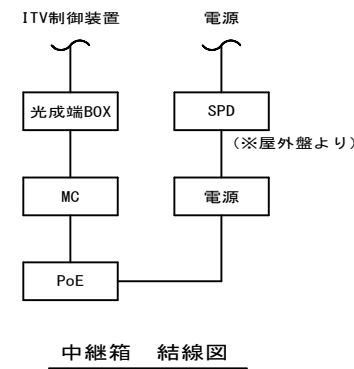

正面図
S=1/10

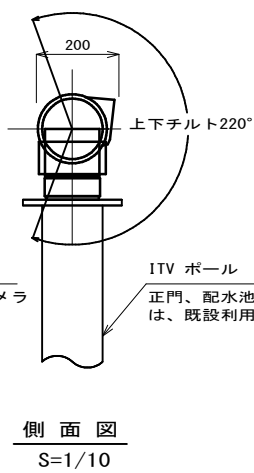


側面図
S=1/10


ITVカメラ (屋外型)

カメラ名称	中継箱
自家発用ITVカメラ<CAM-A09>	<BOX-A09>
正門ITVカメラ<CAM-A01>	<BOX-A01>
配水池ITVカメラ<CAM-A02>	<BOX-A02>


屋外型カメラ及び中継箱は、既設ポールを継続利用する。

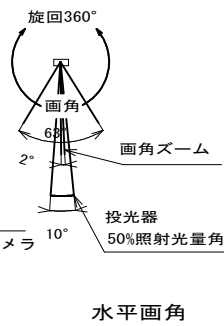


水平画角

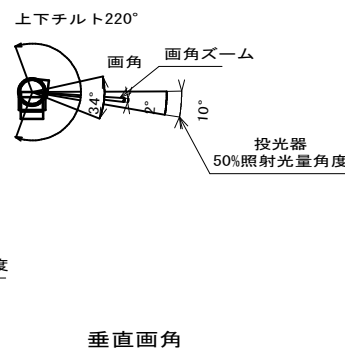


垂直画角

 


正面図
S=1/10

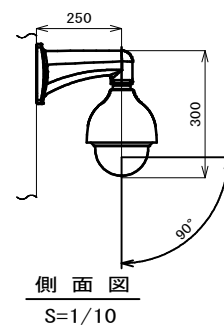

側面図
S=1/10

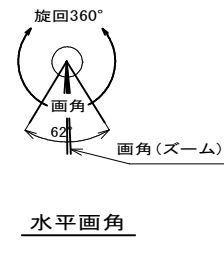

水平画角

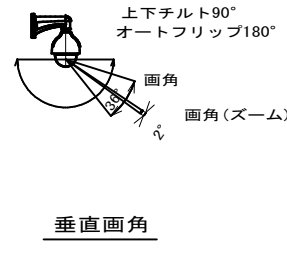

垂直画角

ITVカメラ (屋内型)

カメラ名称	中継箱
ポンプ室ITVカメラ<CAM-A03>	<BOX-A03>
電気室ITVカメラ<CAM-A04>	<BOX-A04>
薬注室ITVカメラ<CAM-A05>	<BOX-A05>
新館ポンプ室ITVカメラ<CAM-A06>	<BOX-A06>
新館電気室ITVカメラ<CAM-A07>	<BOX-A07>
中央管理室ITVカメラ<CAM-A08>	<->

屋内用カメラのブラケットは新たに設置する。



注記

- 本図は全て更新を示す。
- 寸法は参考とする。

参考図

工事名称	姉崎分場ITV設備更新工事		
図面名称	機器外形図(更新)		
図面枚数	27 葉中 3	縮尺	1/20, 1/10
完成	年月日	工事番号	施浄改9第5号
区画番号	姉分-3	千葉県企業局	
整理番号		施工業者	
所長	次長	課長	設計
所長	次長	課長	監製
所長	次長	課長	監督

補機・照明分電盤単線結線図(更新)

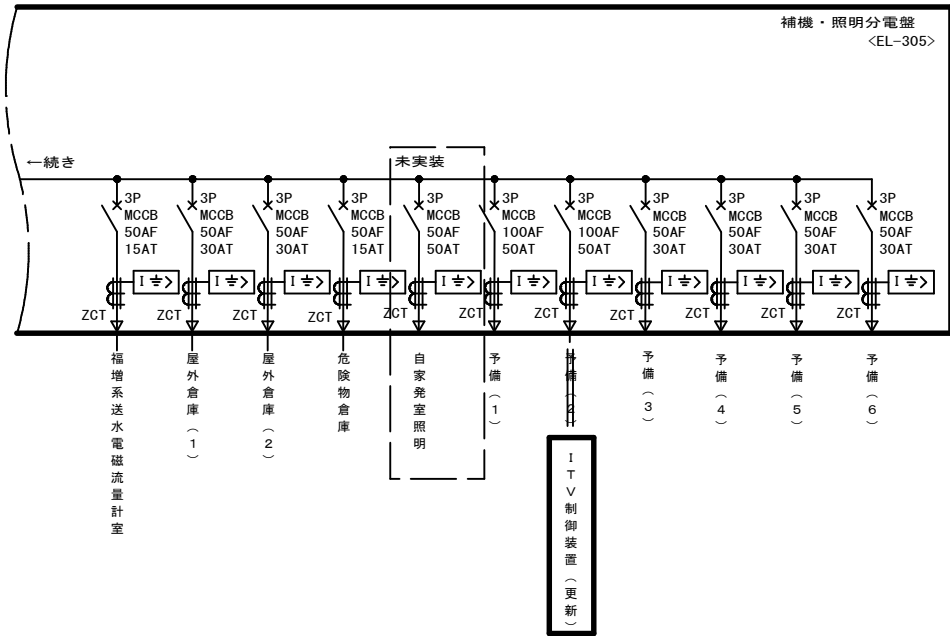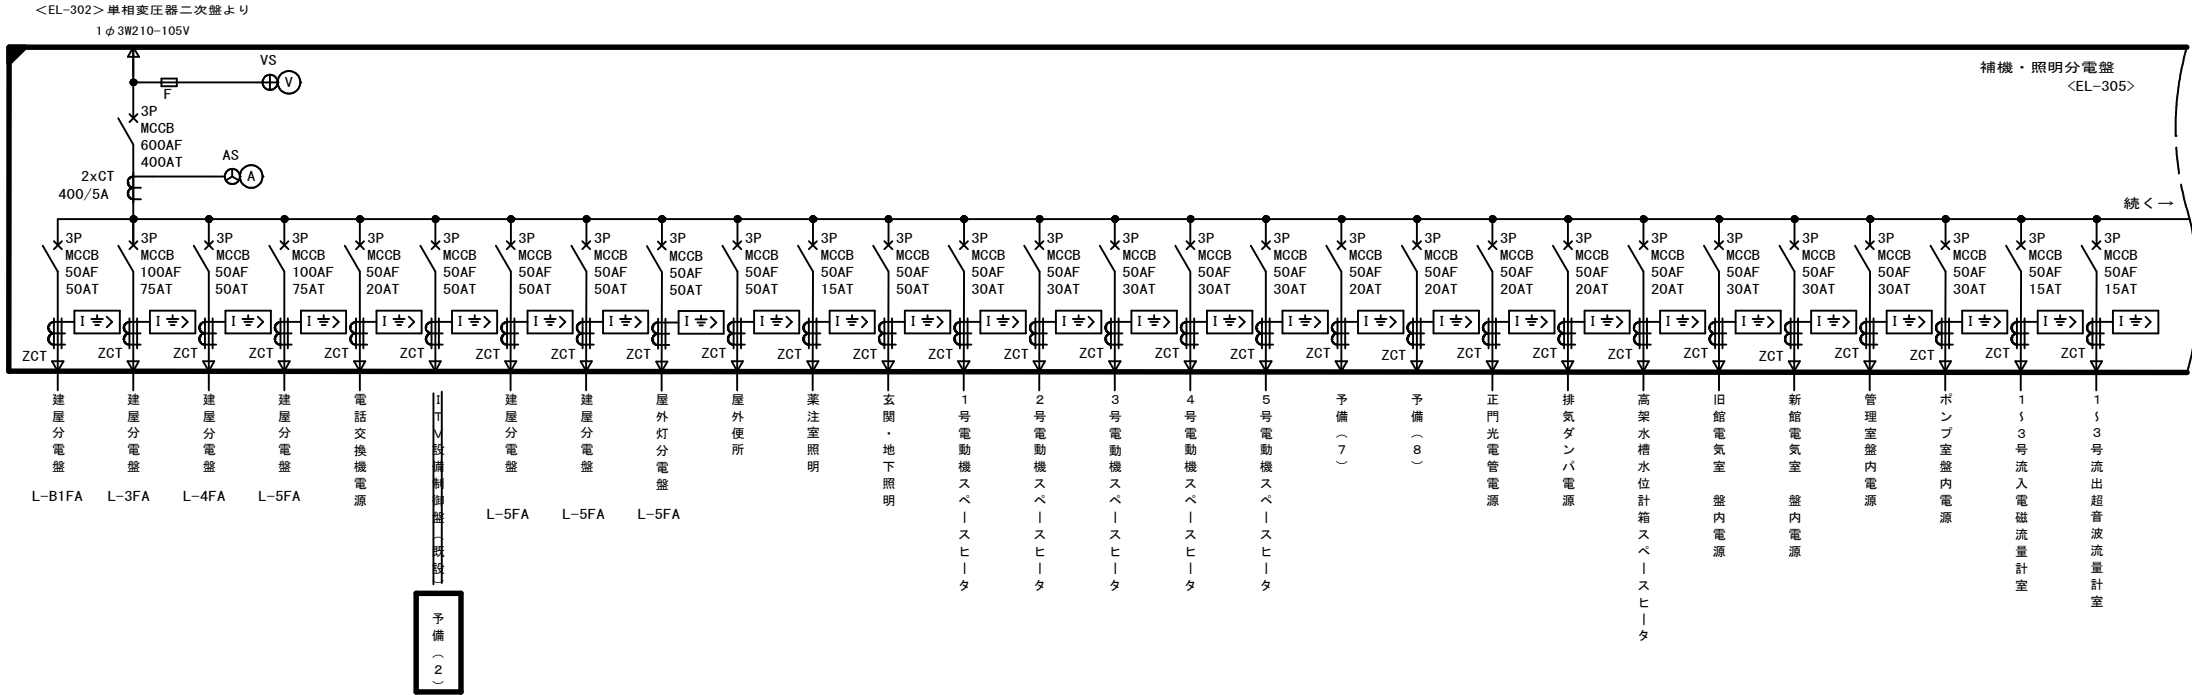

※表示窓の改修も本工事に含む。
また、改修する回路の入出力信号線を入れ替える。

参考图





工 名	事 稱	姉崎分場ITV設備更新工事					
図 名	面 稱	補機・照明分電盤単線結線図(更新)					
図 枚	面 数	27 葉中 4		縮 尺		—	
完 成	年 月 日	工事番号		施浄改9第5号			
区 番	画 号	姉分-3		千葉県企業局			
整理番号				施 工 業 者			
所 長 所 長	次 長	課 長	課 長	設 計	監 督	製 図	製 図

注記

1.  は、更新対象を示す。
2.  は、既設機能増設を示す。
3. 特記なきは既設を示す。

補機・照明分電盤外形図(更新) S=1/20

盤名称	補機・照明分電盤
盤記号	EL-305

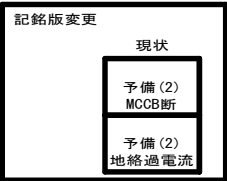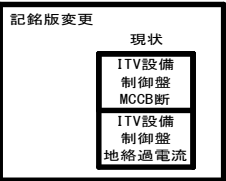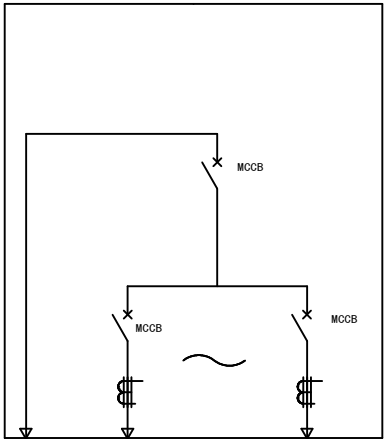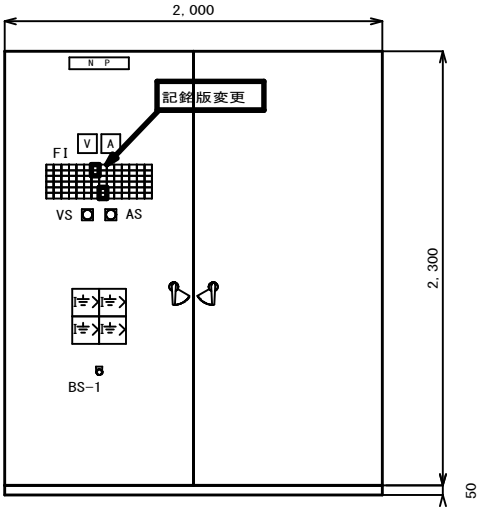

F1	主幹 MCCB断	建屋分電盤 L-B1FA MCCB断	建屋分電盤 L-3FA MCCB断	建屋分電盤 L-4FA MCCB断	建屋分電盤 L-5FA MCCB断	電話交換機 電源 MCCB断	予備(2) MCCB断	建屋分電盤 L-3 MCCB断	建屋分電盤 L-5 MCCB断	屋外灯分電盤 L-2 MCCB断	薬注室照明 YL-2 MCCB断	玄関・地下 照明 MCCB断	(予備2)	
(予備1)	建屋分電盤 L-B1FA 地絡過電流	建屋分電盤 L-3FA 地絡過電流	建屋分電盤 L-4FA 地絡過電流	建屋分電盤 L-5FA 地絡過電流	電話交換機 電源 地絡過電流	予備(2) 地絡過電流	予備(2) 地絡過電流	建屋分電盤 L-3 地絡過電流	建屋分電盤 L-5 地絡過電流	屋外灯分電盤 L-2 地絡過電流	屋外便所 MCCB断	薬注室照明 YL-2 地絡過電流	玄関・地下 照明 地絡過電流	(予備3)
1号電動機 スペースヒータ MCCB断	2号電動機 スペースヒータ MCCB断	3号電動機 スペースヒータ MCCB断	4号電動機 スペースヒータ MCCB断	5号電動機 スペースヒータ MCCB断	自家発 始動電源送り MCCB断	予備(8) MCCB断	予備(8) MCCB断	正門光電管 電源 MCCB断	換気ダンパ 電源 MCCB断	高架水槽水位計 スペースヒータ MCCB断	旧館電気室 盤内照明 MCCB断	新館電気室 盤内照明 MCCB断	管理室 盤内照明 MCCB断	ポンプ室 盤内電源 MCCB断
1号電動機 スペースヒータ 地絡過電流	2号電動機 スペースヒータ 地絡過電流	3号電動機 スペースヒータ 地絡過電流	4号電動機 スペースヒータ 地絡過電流	5号電動機 スペースヒータ 地絡過電流	自家発 始動電源送り 地絡過電流	予備(8) 地絡過電流	予備(8) 地絡過電流	正門光電管 電源 地絡過電流	換気ダンパ 電源 地絡過電流	高架水槽水位計 スペースヒータ 地絡過電流	旧館電気室 盤内照明 地絡過電流	新館電気室 盤内照明 地絡過電流	管理室 盤内照明 地絡過電流	ポンプ室 盤内電源 地絡過電流
1〜3号流入 電磁流量計室 MCCB断	1〜3号流出 超音波流量計室 MCCB断	福増系 電磁流量計室 MCCB断	屋外倉庫(1) MCCB断	屋外倉庫(2) MCCB断	危険物倉庫 MCCB断			予備(1) MCCB断	ITV電源 MCCB断	自家発 盤内 MCCB断	予備(4) MCCB断	予備(5) MCCB断	予備(6) MCCB断	(予備4)
1〜3号流入 電磁流量計室 地絡過電流	1〜3号流出 超音波流量計室 地絡過電流	福増系 電磁流量計室 地絡過電流	屋外倉庫(1) 地絡過電流	屋外倉庫(2) 地絡過電流	危険物倉庫 地絡過電流			予備(1) 地絡過電流	ITV電源 地絡過電流	自家発 盤内 地絡過電流	予備(4) 地絡過電流	予備(5) 地絡過電流	予備(6) 地絡過電流	(予備5)


- 注記
- は、更新対象を示す。
 - は、既設機能増設を示す。
 - 特記なきは既設を示す。

凡例	
記 号	名 称
A	交流電流計
AS	同上切換スイッチ
V	交流電圧計
VS	同上切換スイッチ
F1	故障表示器
MCCB	配線用遮断器
	地絡過電流継電器

参考図

工 事 名 称		姉崎分場ITV設備更新工事					
図 面 名 称		補機・照明分電盤外形図(更新)					
図 面 枚 数		27 葉 中 5		縮 尺		1/20	
完 成		年 月 日		工事番号		施浄改9第5号	
区 画 番 号		姉分-3		千葉県企業局			
整理番号				施 工 業 者			
所 長	次 長	課 長	設 計	製 図			
所 長	次 長	課 長	監 督	製 図			

接地幹線種別一覧表		
記 号	種 別	用 途
EA	A種接地工事	高圧機器
EA(LA)	A種接地工事	高圧機器(アレスタ)
EB	B種接地工事	変圧器中性点
EC	C種接地工事	400V級機器
ED	D種接地工事	100V、200V級機器
EB(INV)	B種接地工事	変圧器中性点(インバータ)
EC(INV)	C種接地工事	400V級機器(インバータ)
EC(計装)	C種接地工事	計装機器
ET1		測定用-1
ET2		測定用-2

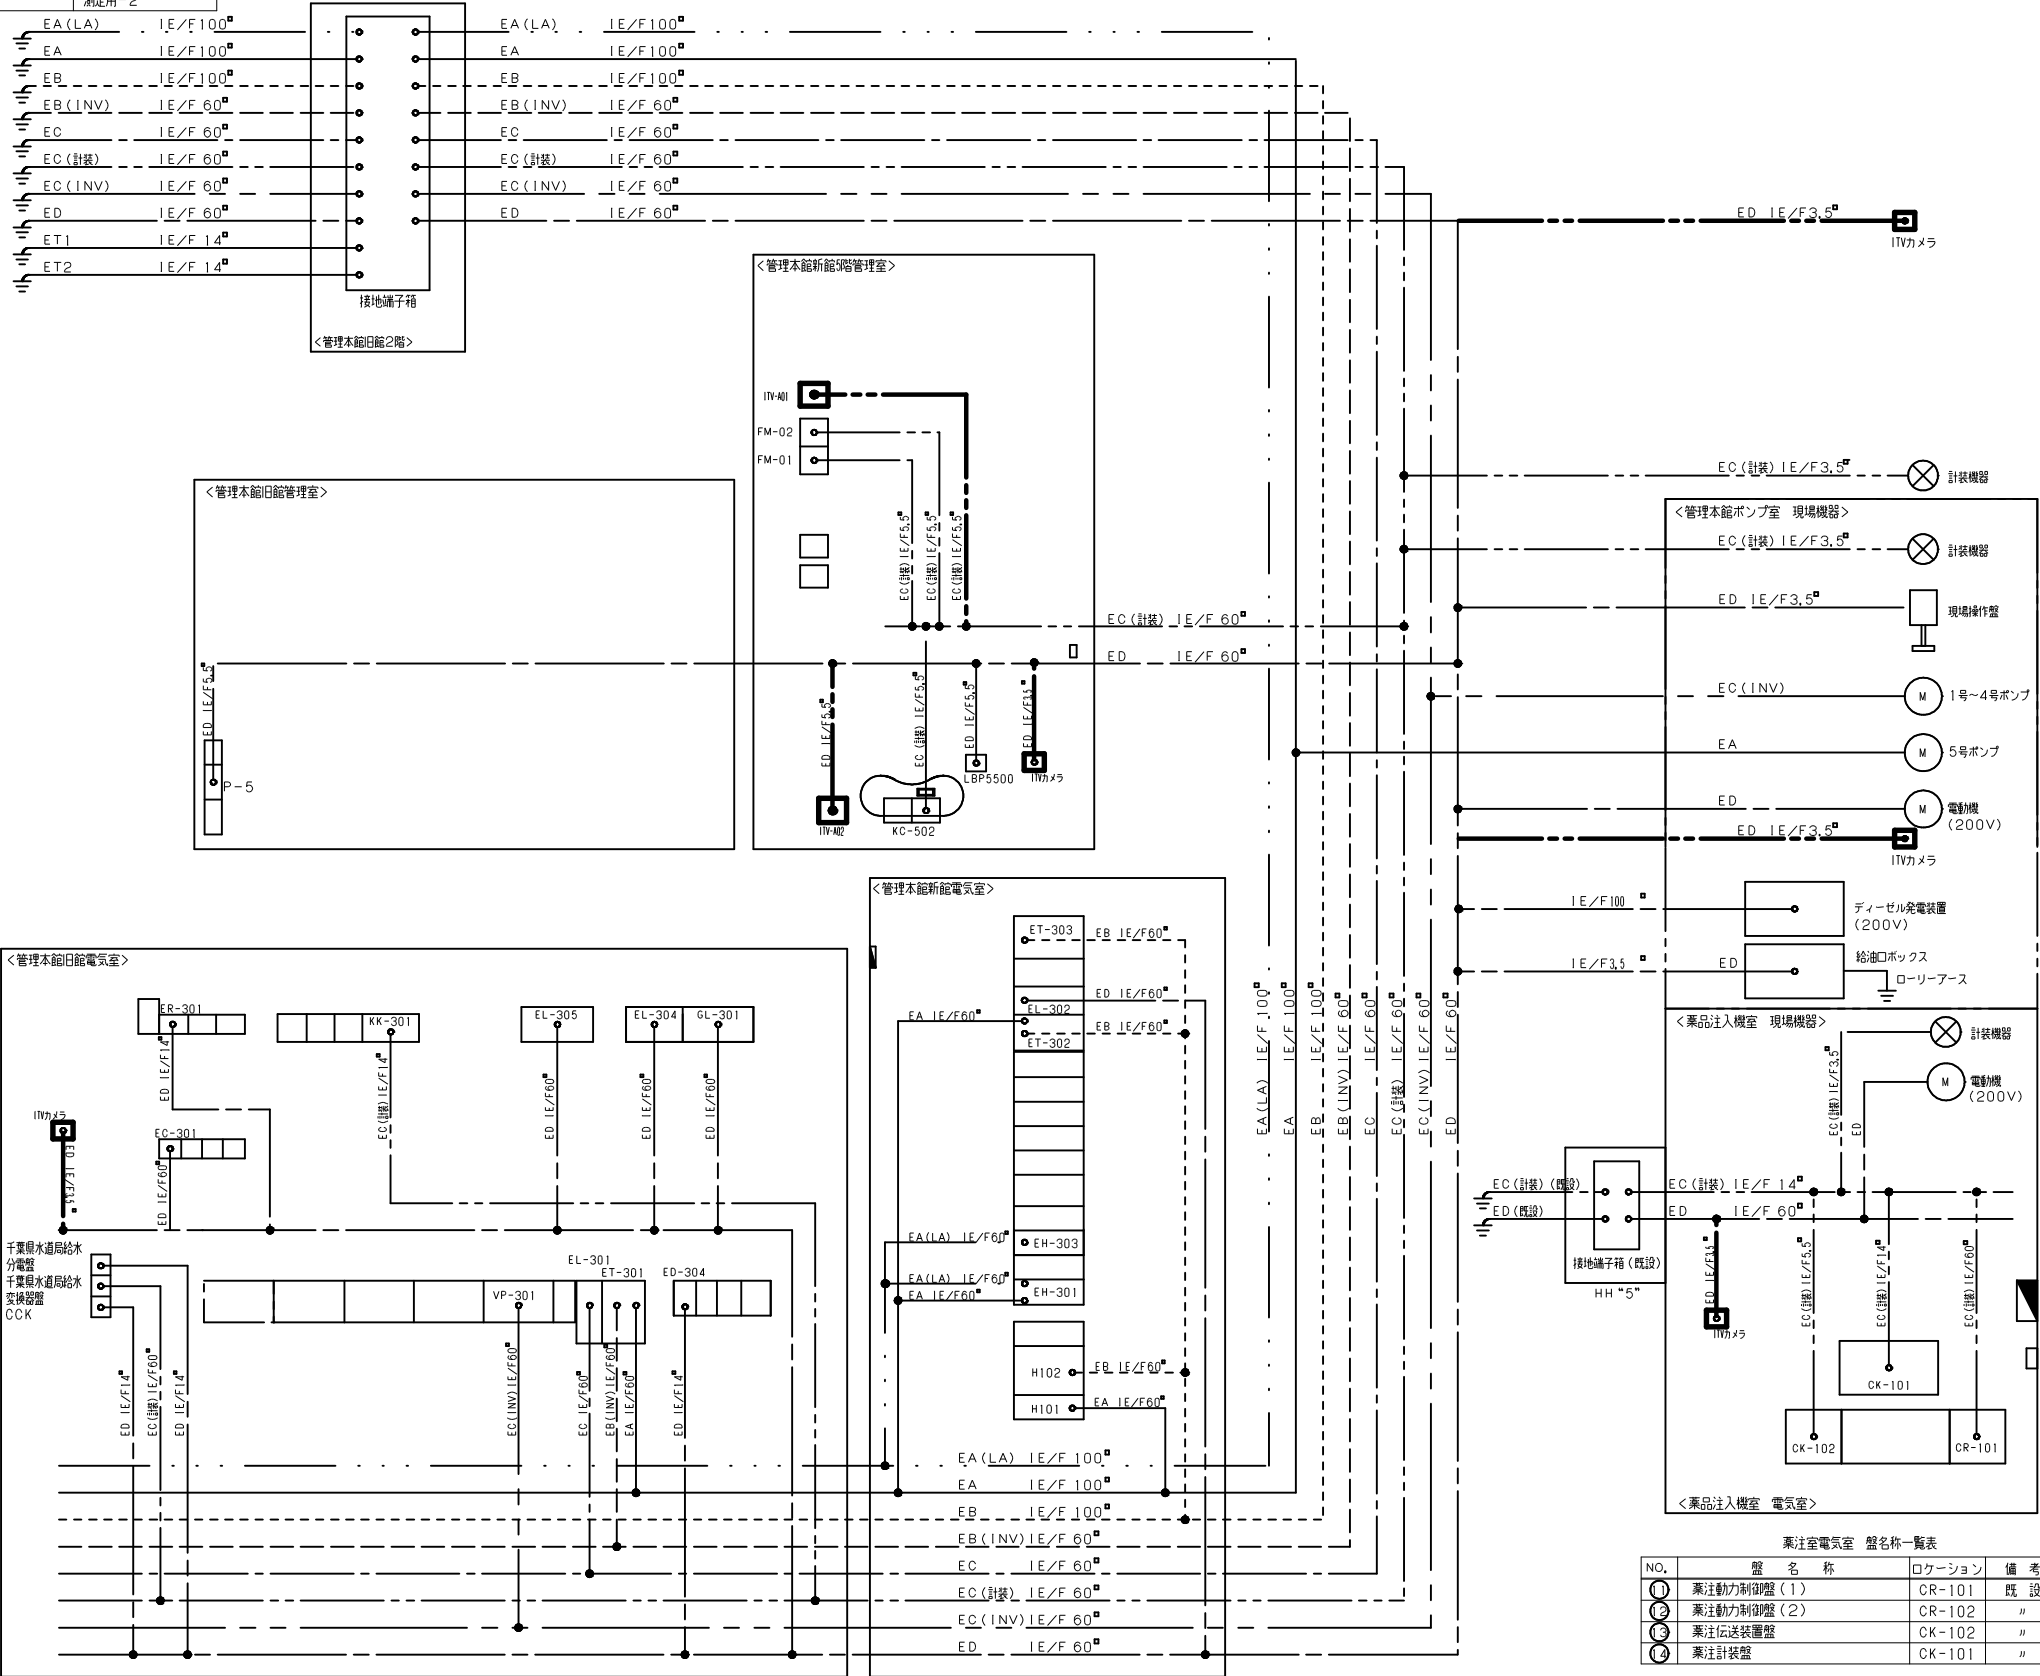

薬注室電気室 盤名称一覧表			
NO.	盤 名 称	ロケーション	備 考
①	薬注動力制御盤(1)	CR-101	既 設
②	薬注動力制御盤(2)	CR-102	〃
③	薬注伝送装置盤	CK-102	〃
④	薬注計装盤	CK-101	〃

- 注記
- ① は、更新を示す。
 - ITVカメラ等は、代表例を示す。
 - 特記なきは既設を示す。



管理本館電気室 盤名称一覧表			
NO.	盤 名 称	ロケーション	備 考
①	常用引込盤	EH-301	既 設
②	常用受電盤	EH-302	〃
③	予備引込盤	EH-303	〃
④	予備受電盤	EH-304	〃
⑤		EH-305	〃
⑥	ポンプ動力変圧器一次盤/VT盤	EH-306/307	〃
⑦	動力変圧器一次盤/単相変圧器一次盤	EH-308/309	〃
⑧	自家発電総盤/予備	EH-310/311	〃
⑨	コンデンサ盤	EH-312	〃
⑩	コンデンサ盤	EH-313	〃
⑪	単相変圧器盤	ET-302	〃
⑫	単相変圧器二次盤	EL-302	〃
⑬	動力変圧器二次盤	EL-303	〃
⑭	動力変圧器盤	ET-303	〃
⑮	ポンプ動力変圧器盤	ET-301	〃
⑯	ポンプ動力変圧器二次盤	EL-301	〃
⑰	1号ポンプ盤	VP-301	〃
⑱	2号ポンプ盤	VP-302	〃
⑲	3号ポンプ盤	VP-303	〃
⑳	4号ポンプ盤	VP-304	〃
㉑	5号ポンプ盤	VP-305	〃
㉒	自家発電電盤	GL-301	〃
㉓	動力・計装設備コントロールセンタ	EC-301	〃
㉔	補助継電器盤(1)～(3)	ER-301～303	〃
㉕	建築動力主幹盤	EL-304	〃
㉖	補機・照明分電盤	EL-305	〃
㉗	場内計装盤	KK-301	〃
㉘	プロセスコントローラ盤(1)～(3)	KK-302～304	〃
㉙	電磁流量計交換器盤	TRDK	〃
㉚		ED-301	〃
㉛		ED-302	〃
㉜	CVC/F盤	ED-303	〃
㉝	CVC/F分電盤	ED-304	〃
㉞	5号井戸ポンプ一次盤	EL-306	〃
㉟	千葉県水道局給水コントロールセンタ	CCK	〃
㊱	千葉県水道局給水変換器盤		〃
㊲	千葉県水道局給水分電盤		〃
㊳	移動式炭酸ガス消火設備		〃
㊴	新館引込盤	H101	〃
㊵	新館主TR一次盤	H102	〃
㊶	5号送配水ポンプ盤	H103	〃

管理本館管理室 盤名称一覧表			
NO.	盤 名 称	ロケーション	備 考
①	自火報警合盤		既 設
②	ITV制御装置	ITV-A01	更 新
③	動力操作盤	P-5	〃
④	空調自動制御盤		〃
⑤	姉崎分場遠方監視制御盤Ⅰ	FM-01	既 設
⑥	姉崎分場遠方監視制御盤Ⅱ	FM-02	〃
⑦	福増浄水場向端局装置盤	RM-02	〃
⑧	福増浄水場向無線用端子盤	RT-01	〃
⑨	福増浄水場向多重無線通信装置盤	RM-01	〃
⑩	直流電源盤	EDC-01	〃
⑪	インバータ盤	EDC-02	〃
⑫	電話交換器	PBX	〃
⑬	乾燥空気充填装置盤	RL-01	〃
⑭	中央操作盤		〃
⑮	移動式炭酸ガス消火設備		〃
⑯	監視制御装置	KK-501	〃
⑰	ITV操作卓(0A卓)	ITV-A02	更 新
⑱	ハードコピー	LBP5500	既 設
⑲	姉崎分場301局中継端子箱		〃
㉑	電話用端子盤		〃
㉒	電話用端子盤	T-5	〃
㉓	千元開閉器		〃

参考図

工 事 名 称	姉崎分場ITV設備更新工事				
図 面 名 称	接地系統図(更新)				
図 面 枚 数	27 葉中 6		縮 尺		—
完 成	年 月 日		工事番号		施浄改9第5号
区 画 番 号	姉分-3		千葉県企業局		
整理番号			施 工 業 者		
所	次	課	設	製	
長	長	長	計	図	
所	次	課	監	製	
長	長	長	督	図	

屋外配線図(更新) S=1/200

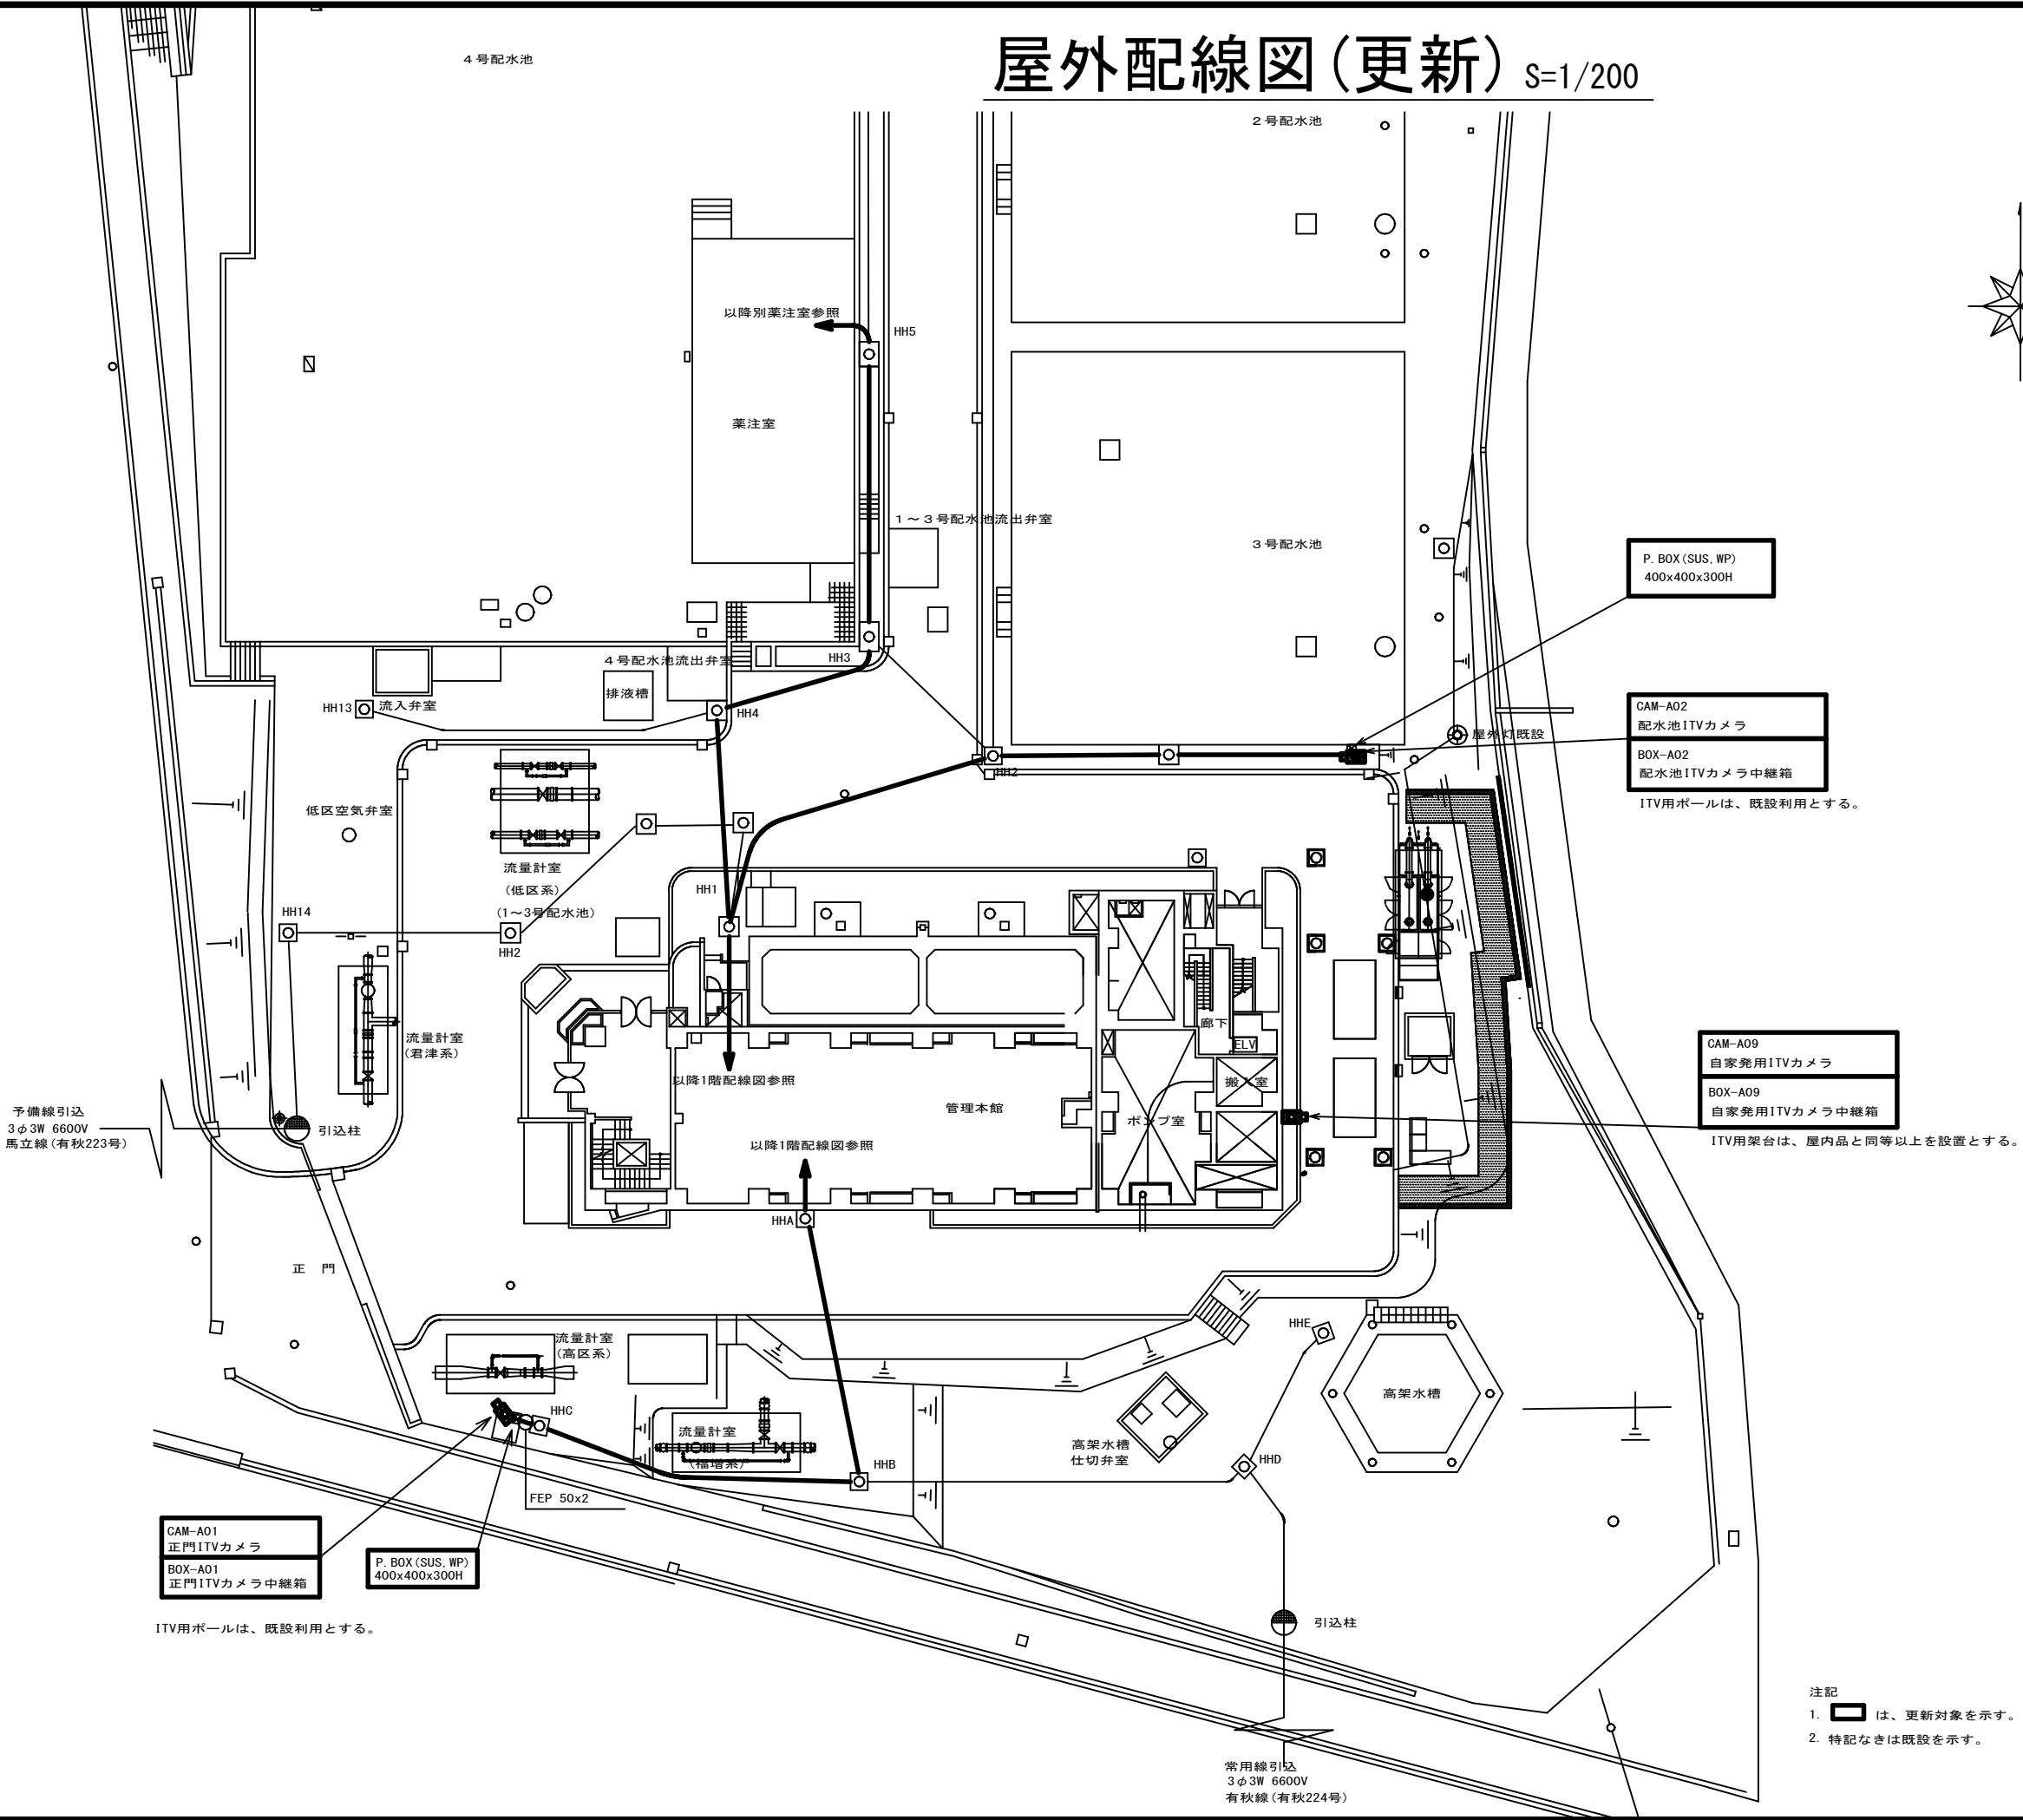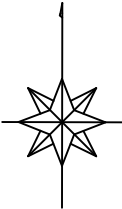


参考図

事 務 名		姉崎分場ITV設備更新工事					
図 面 名		屋外配線図(更新)					
図 面 枚 数		27 葉 中 7		縮 尺		1/200	
完 成		年 月 日		工事番号		施浄改9第5号	
区 画 番 号		姉分-3		千葉県企業局			
整理番号				施 工 業 者			
所 長		次 長		課 長		設 計	製 図
所 長		次 長		課 長		監 督	製 図

注記
1. は、更新対象を示す。
2. 特記なきは既設を示す。

管理本館地下1階配線図(更新) S=1/100

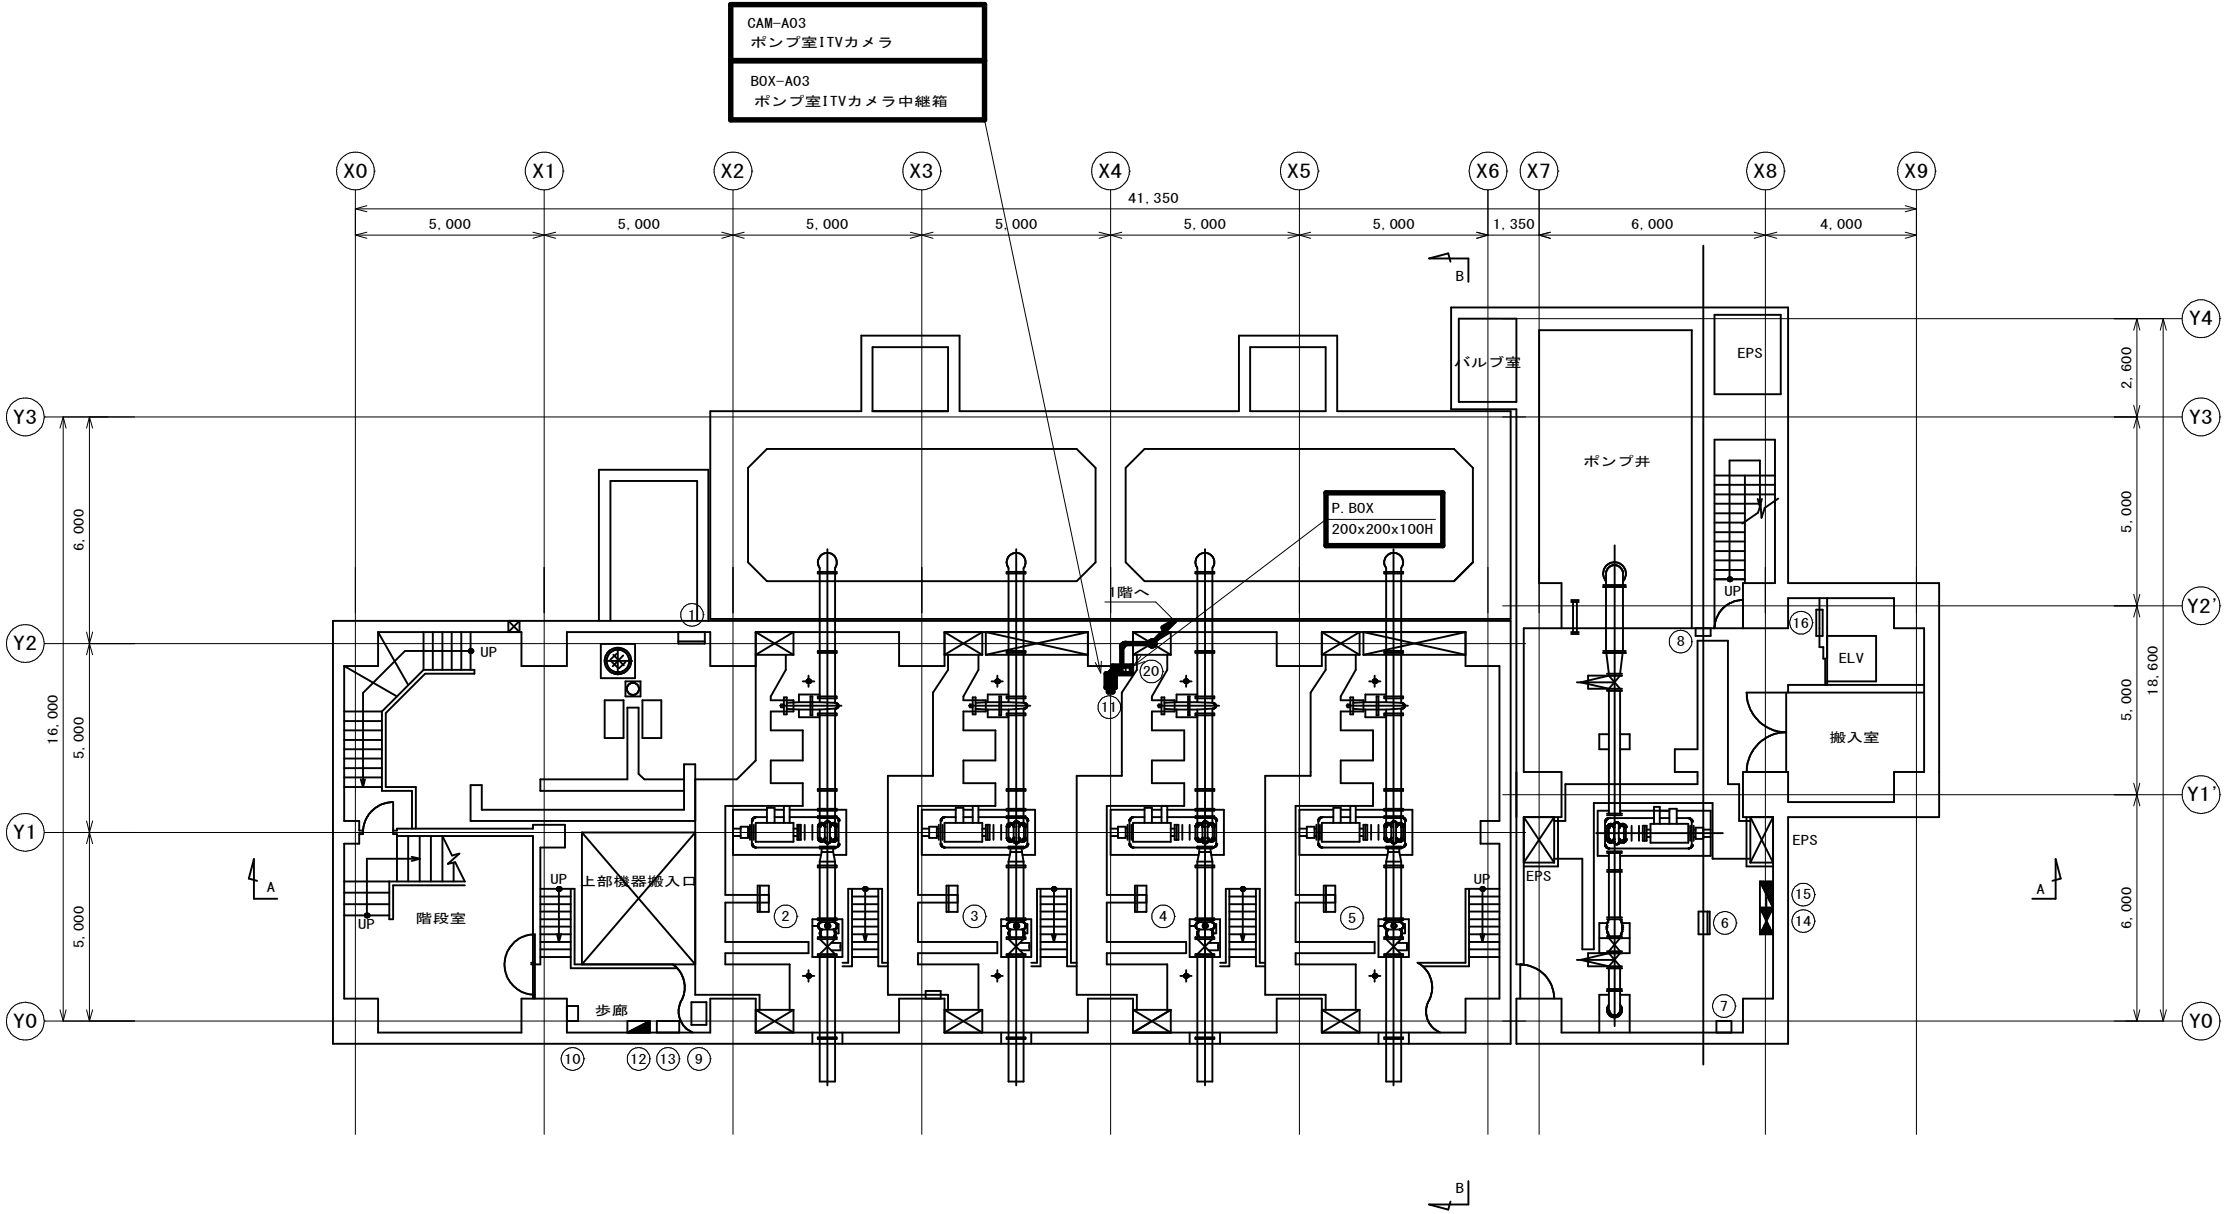


盤 名 称 一 覧 表

番号	盤記号	盤 名 称	備 考	番号	盤記号	盤 名 称	備 考
①	XR-001	床排水ポンプ現場操作盤	既 設	⑪	CAM-A03	ポンプ室ITVカメラ	更 新
②	PB-001	1号ポンプ現場操作盤	〃	⑫	L-B	電灯分電盤	既 設
③	PB-002	2号ポンプ現場操作盤	〃	⑬		SW. BOX	〃
④	PB-003	3号ポンプ現場操作盤	〃	⑭	P-B1FA	動力盤	〃
⑤	PB-004	4号ポンプ現場操作盤	〃	⑮	L-B1FA	電灯分電盤	〃
⑥	PB-005	5号ポンプ現場操作盤	〃	⑯	T-B1		〃
⑦		ホイスト電源箱	〃	⑰	BOX-A03	ポンプ室ITVカメラ中継箱	更 新
⑧		PHSアンテナ	〃				
⑨	AJA-2H	制御用地震計	〃				
⑩		ホイスト電源箱	〃				

注記
1. は、更新を示す。
2. 特記なきは既設を示す。

参考図					
工 事 名 称		姉崎分場ITV設備更新工事			
図 面 名 称		管理本館地下1階配線図(更新)			
図 面 枚 数		27 葉 中 8	縮 尺	1/100	
完 成		年 月 日	工事番号	施浄改9第5号	
区 画 番 号		姉分-3	千葉県企業局		
整理番号			施 工 業 者		
所 長	次 長	課 長	設 計	製 図	
所 長	次 長	課 長	監 督	製 図	
所 長	次 長	課 長	督 査	製 図	

管理本館1階配線図(更新) S=1/100

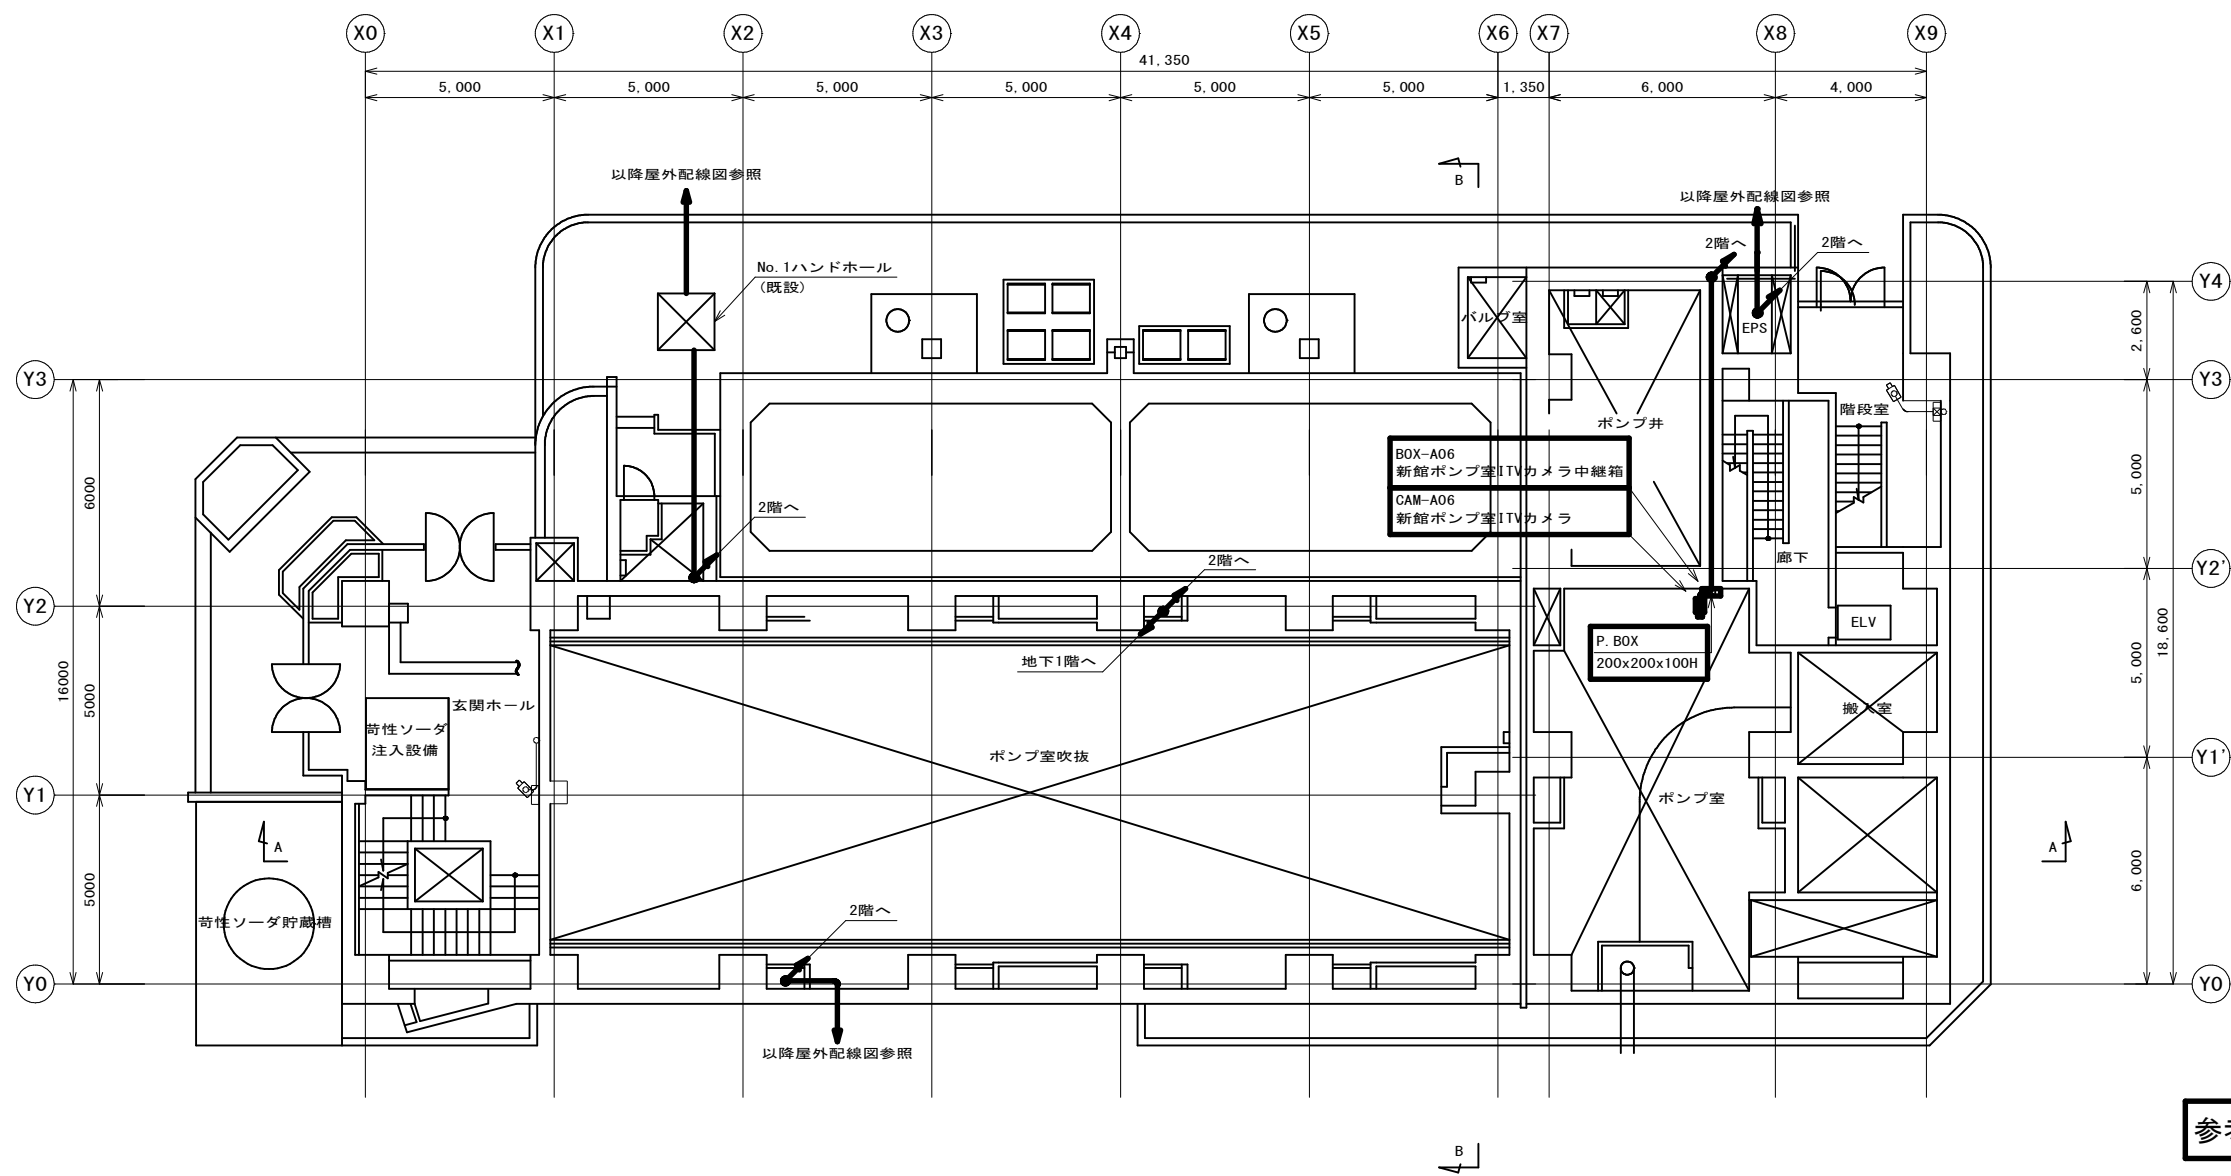


参考図

工 事 名		姉崎分場ITV設備更新工事							
図 面 名		管理本館1階配線図 (更新)							
図 面 枚 数		27 葉 中 9		縮 尺		1/100			
完 成		年 月 日		工事番号		施浄改9第5号			
区 画 番 号		姉分-3		千葉県企業局					
整理番号				施 工 業 者					
所 長		次 長		課 長		設 計		製 図	
所 長		次 長		課 長		監 督		製 図	

注記
1. は、更新を示す。
2. 特記なきは既設を示す。

管理本館2階配線図(更新) S=1/100

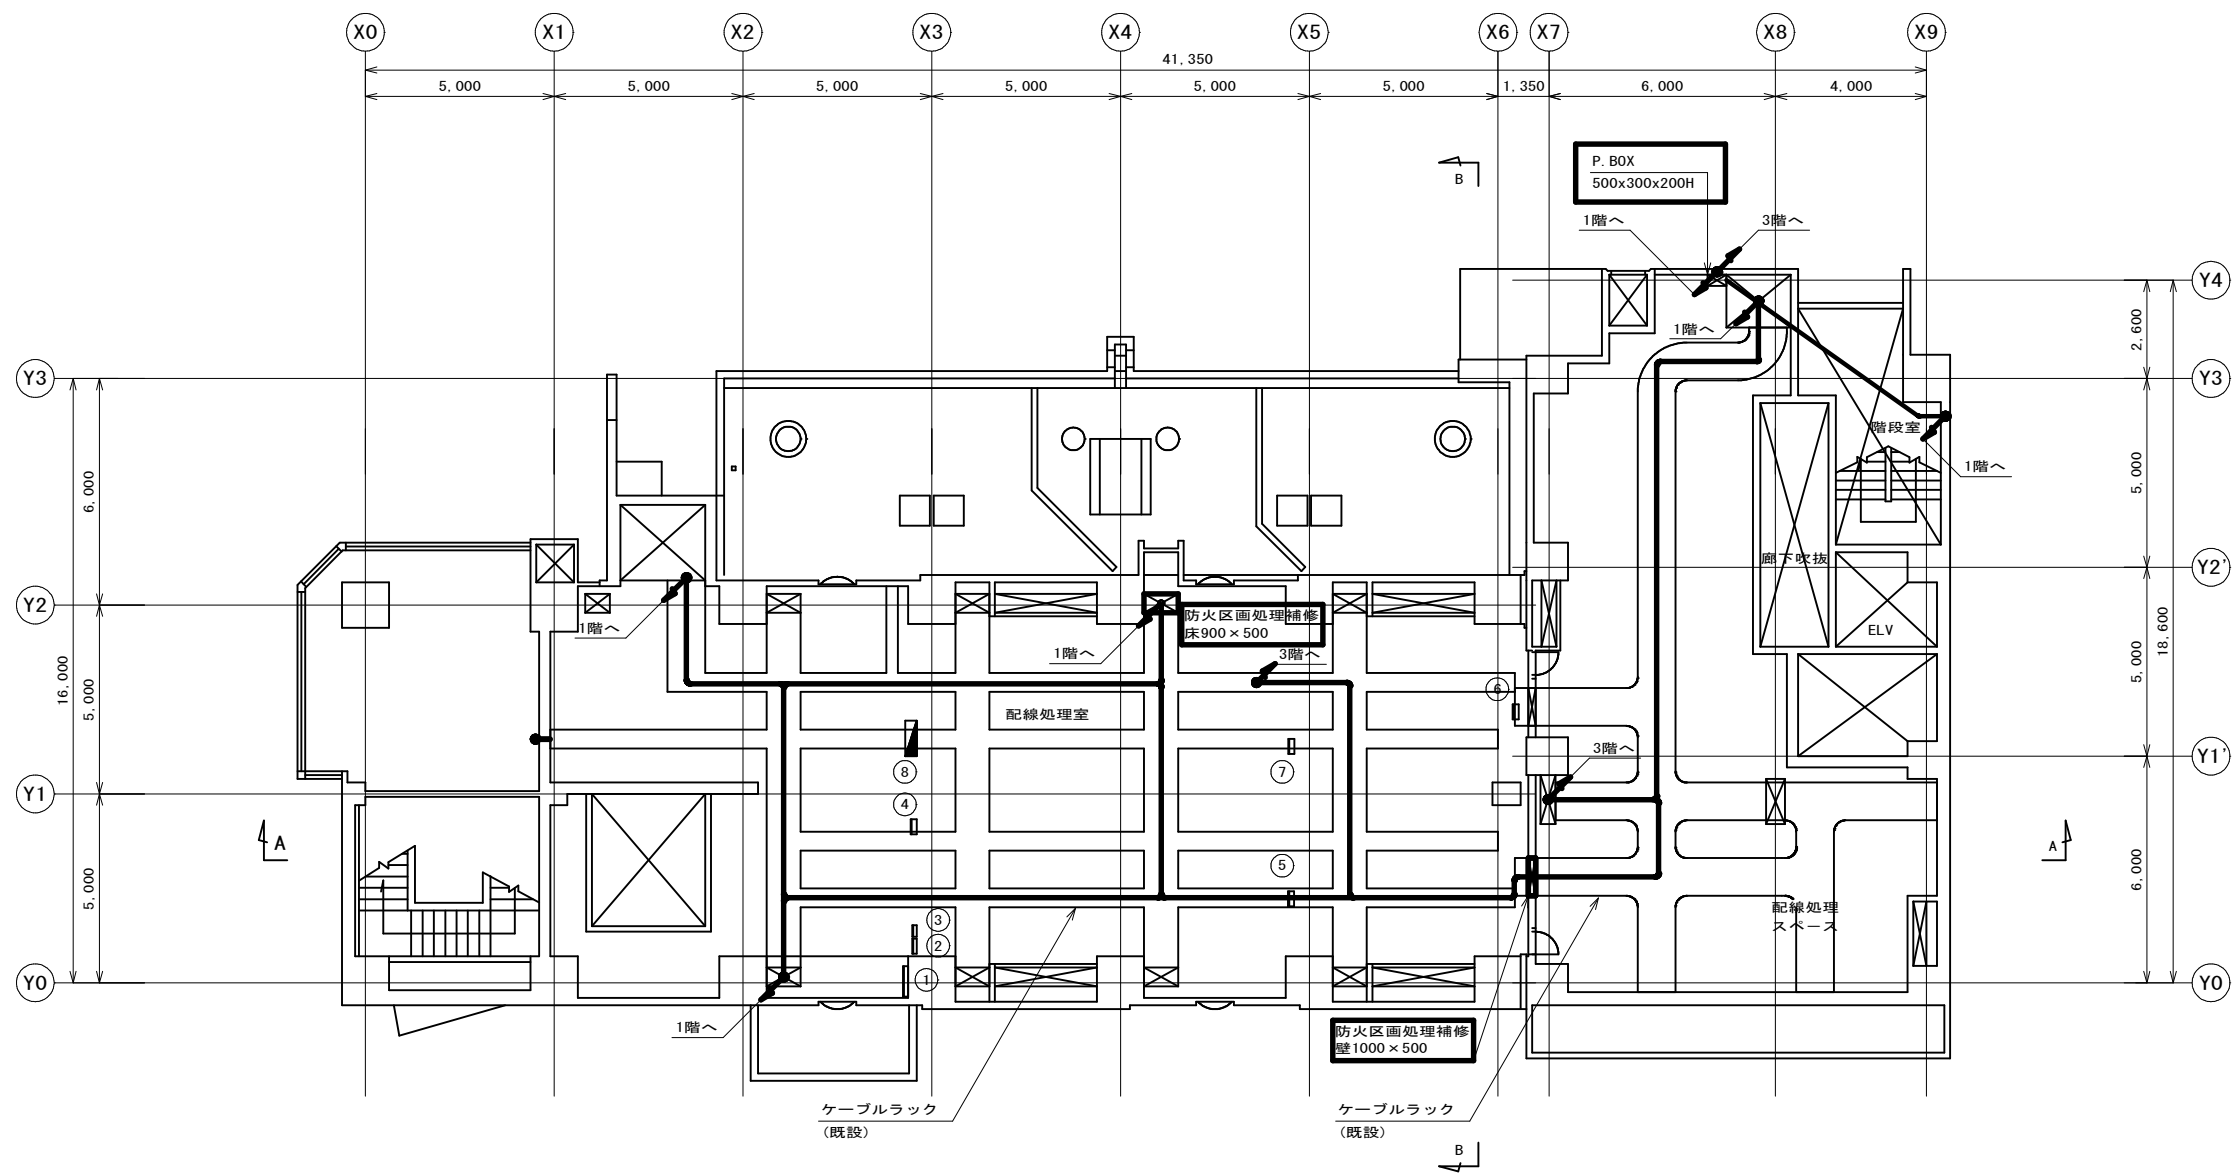

盤 名 称 一 覧 表

番号	盤記号	盤 名 称	備 考
①		接地端子箱	既 設
②		井戸中継箱	〃
③		電話端子盤	〃
④		NO. 1 空調機分電盤	〃
⑤		NO. 2 空調機分電盤	〃
⑥		NO. 3 空調機分電盤	〃
⑦		NO. 4 空調機分電盤	〃
⑧		屋外水銀灯照明分電盤	〃


注記

1. は、更新を示す。
2. 特記なきは既設を示す。

参考図

工 事 名	姉崎分場ITV設備更新工事									
図 面 名 称	管理本館2階配線図(更新)									
図 面 枚 数	27 葉 中 10				縮 尺			1/100		
完 成	年 月 日				工事番号			施浄改9第5号		
区 画 番 号	姉分-3			千葉県企業局						
整理番号					施 工 業 者					
所 長 所 長	次		課		設		製			
	長		長		計		図			
所 長	次		課		監		製			
	長		長		督		図			

管理本館3階配線図(更新) S=1/100

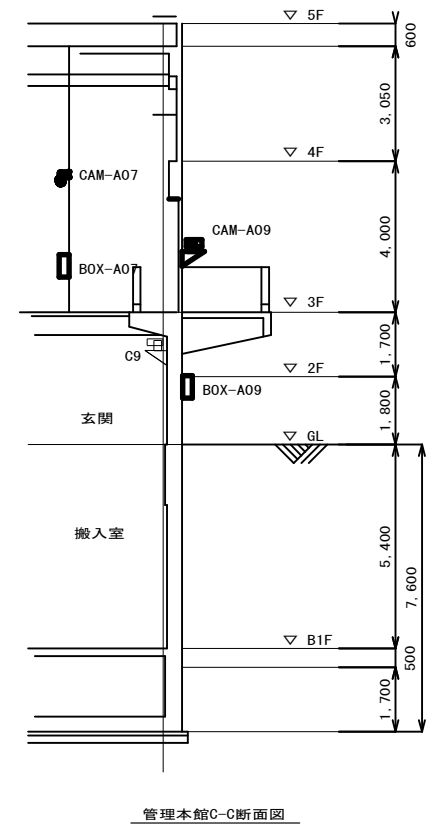

管理本館C-C断面図

盤 名 稱 一 覽 表

番号	盤記号	盤 名 称	備 考	番号	盤記号	盤 名 称	備 考	番号	盤記号	盤 名 称	備 考
①	EH-301	常用引込盤	既 設	16	EL-301	ポンプ動力変圧器二次盤	既 設	31	ED-302	整流器盤	既 設
②	EH-302	常用受電盤	〃	17	VP-301	1号ポンプ盤	〃	32	ED-303	CVCF盤	〃
③	EH-303	予備引込盤	〃	18	VP-302	2号ポンプ盤	〃	33	ED-304	CVCF分電盤	〃
④	EH-304	予備受電盤	〃	19	VP-303	3号ポンプ盤	〃	34	EL-306	5号井戸ポンプ一次盤	〃
⑤	EH-305	VCT盤	〃	20	VP-304	4号ポンプ盤	〃	35	CCK	君津広域水道企業団動力分電盤	〃
⑥	EH-306/307	ポンプ動力変圧器一次盤/VT盤	〃	21	VP-305	5号ポンプ盤	〃				
⑦	EH-308/309	動力変圧器一次盤/単相変圧器一次盤	〃	22	GL-301	自家発分電盤	〃				
⑧	EH-310/311	自家発連絡盤/予備	〃	23	EC-301	動力設備コントロールセンタ	〃	38		移動式炭酸ガス消火設備	既 設
⑨	EH-312	1号コンデンサ盤	〃	24	ER-301～303	補助継電器盤(1)～(3)	〃	39		計器盤	東京電力殿
⑩	EH-313	2号コンデンサ盤	〃	25	EL-304	建築動力主幹盤	〃				
⑪	ET-302	単相変圧器盤	〃	26	EL-305	補機・照明分電盤	機能増設	41	CAM-A04	電気室ITVカメラ	更 新
⑫	EL-302	単相変圧器二次盤	〃	27	KK-301	場内計装盤	〃	42	BOX-A04	電気室ITVカメラ中継箱	〃
⑬	EL-303	動力変圧器二次盤	〃	28	KK-302～304	プロセスコントローラ盤(1)～(3)	別途工事(機能増設)	43	CAM-A07	新館電気室ITVカメラ	〃
⑭	ET-303	動力変圧器盤	〃	29	TRDK	電磁流量変換器盤	既 設	44	BOX-A07	新館電気室ITVカメラ中継箱	〃
⑮	ET-301	ポンプ動力変圧器盤	〃	30	ED-301	蓄電池盤	〃	45	CAM-A09	自家発用ITVカメラ	〃
								46	BOX-A09	自家発用ITVカメラ中継箱	〃


参考图

工 名	事 称	姉崎分場1TV設備更新工事					
図 名	面 称	管理本館3階配線図(更新)					
図 枚	面 数	27 葉中 11		縮 尺		1/100	
完 成	年 月 日	工事番号		施淨改9第5号			
区 番	画 号	姉分-3		千葉県企業局			
整理番号				施 工 業 者			
所 長 所 長	次 長	課 長	課 長	設 計	監 督	製 図	製 図

注記

1.  は、更新を示す。
2. は、機能増設を示す。
3. 特記なきは既設を示す。

管理本館5階配線図(更新) S=1/100

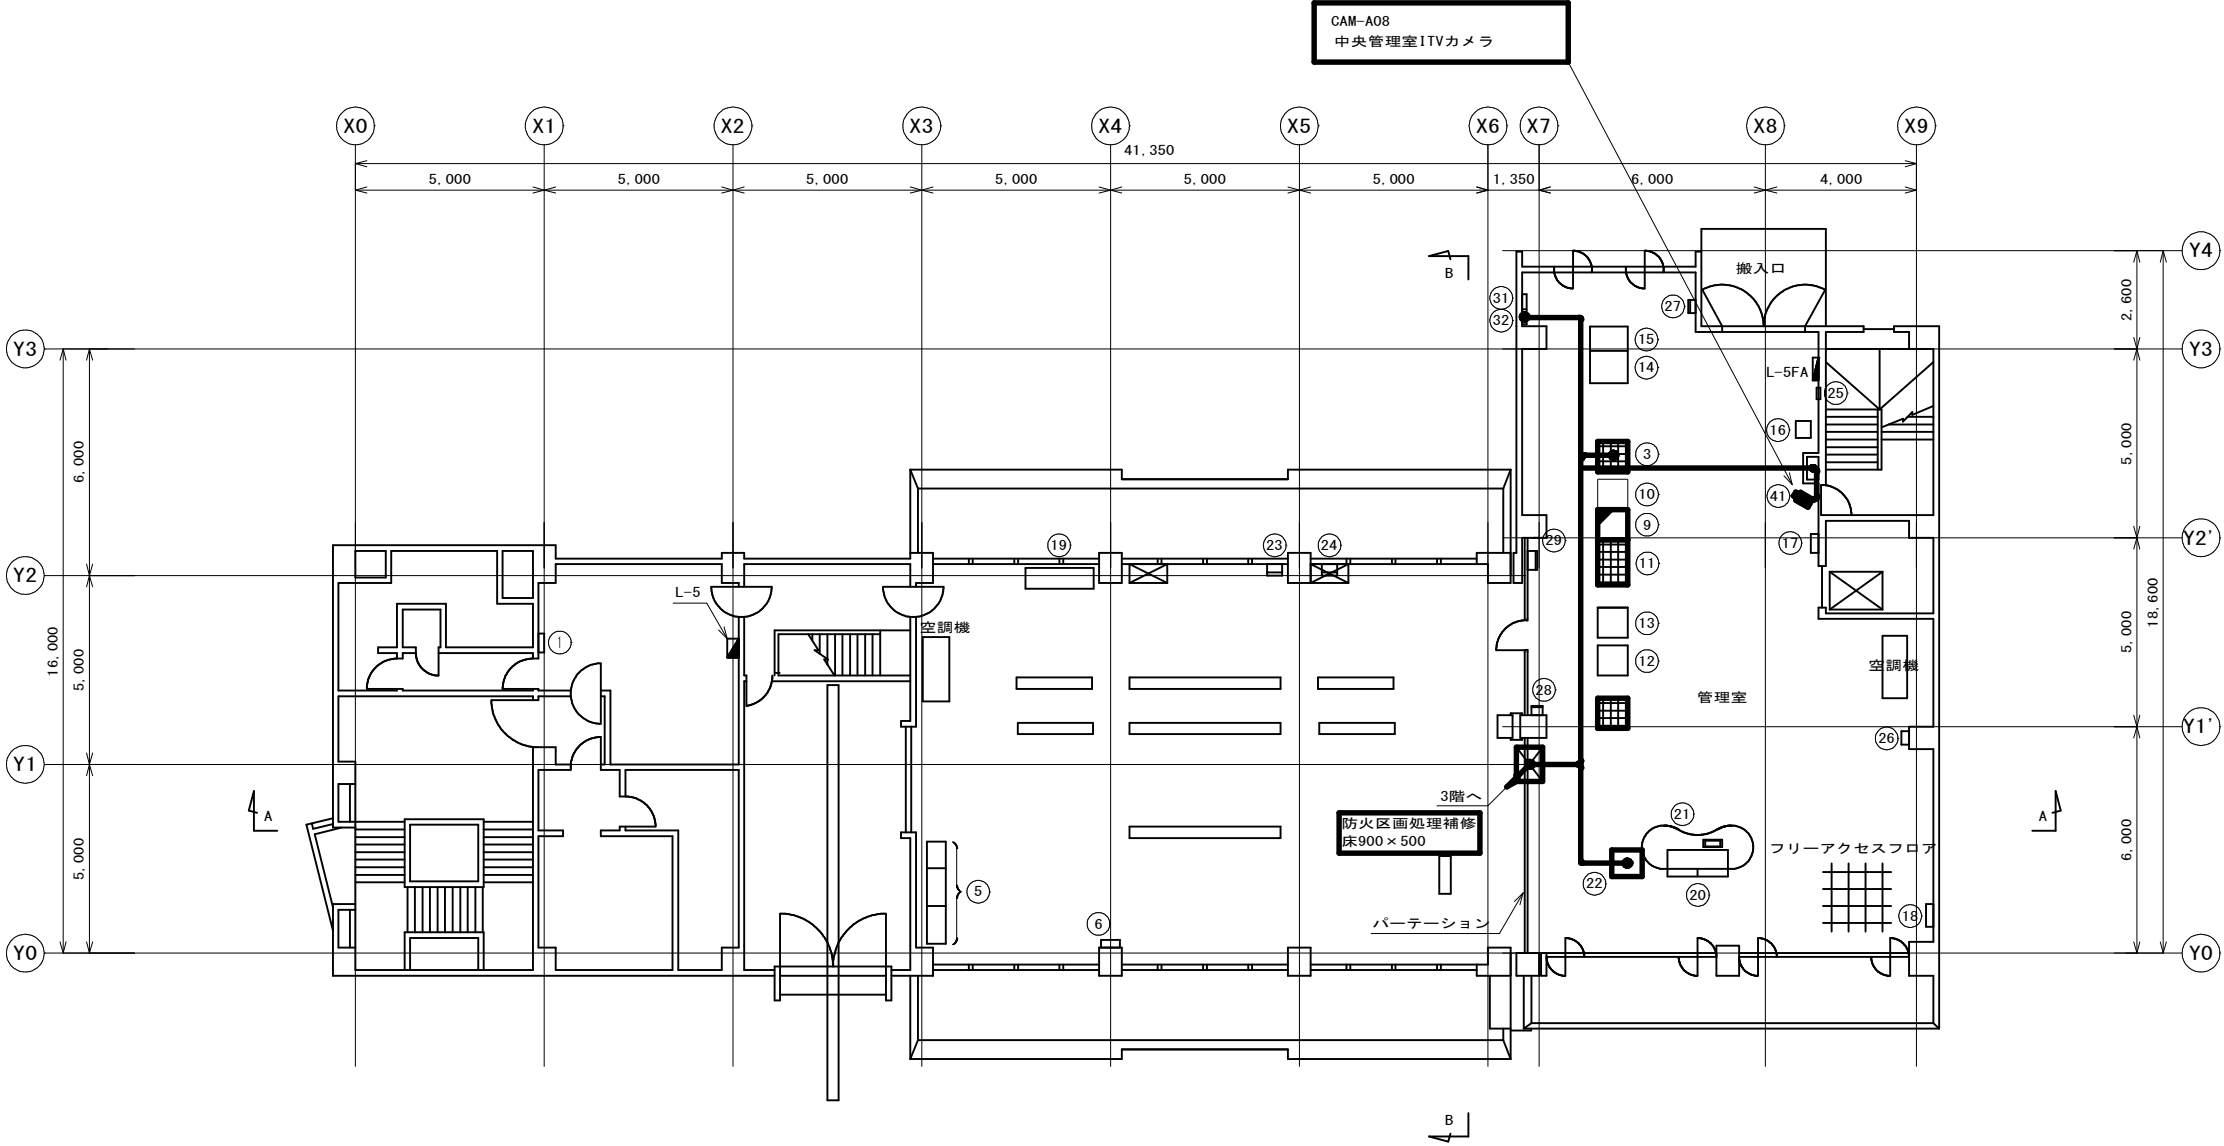

盤 名 称 一 覧 表											
番号	盤記号	盤 名 称	備 考	番号	盤記号	盤 名 称	備 考	番号	盤記号	盤 名 称	備 考
①		自火報複合盤	既 設	⑬				③①		ONU端子箱	既 設
③	ITV-A01	ITV制御装置	更 新	⑭	PBX	電話交換器	既 設	③②		L3SW収納箱	〃
⑤	P-5	動力操作盤	既 設	⑮	RL-01	乾燥空気充填装置盤	〃				
⑥		空調自動制御盤	〃	⑯		中央操作盤	〃				
⑦				⑰		移動式炭酸ガス消化設備	〃				
⑧				⑱	KK-501	監視制御装置	〃				
⑨	FM-01	姉崎分場遠方監視制御盤Ⅰ	機能増設※1	⑲	KK-502	ITV操作卓(モニタ、操作部、スピーカ)	撤 去				
⑩	FM-02	姉崎分場遠方監視制御盤Ⅱ	機能増設(別途工事)	⑳	ITV-A02	ITV操作卓(OA卓)	更 新				
⑪	ITV-A01	ITV制御装置	撤 去	㉑		姉崎分場801局中継端子箱	既 設				
⑫	CTR-JR201A	姉崎分場コントローラ盤	既 設	㉒		電話用端子盤	〃				
⑬	KK	君津広域水道企業団監視操作盤	〃	㉓	T-5	電話用端子盤	〃				
⑭	EDC-01	直流電源盤	〃	㉔		手元開閉器(パッケージ1)	〃	④①	CAM-A08	中央管理室ITVカメラ	更 新
⑮	EDC-02	インバータ盤	〃	㉕		手元開閉器(パッケージ2)	〃				
				㉖		給・排気ダンパモード切換	〃				
				㉗		青葉台小学校浄水水質テレメータ	〃				

※1 別途工事にて機能増設予定


- 注記
- ① 〇は、更新を示す。
 - ② 〇は、機能増設を示す。
 - ③ 〇は、フリーアクセスフロア補修を示す。
 - ④ 特記なきは既設を示す。

参考図


工 事 名 称	姉崎分場ITV設備更新工事					
図 面 名 称	管理本館5階配線図(更新)					
図 面 枚 数	27 葉中 12		縮 尺		1/100	
完 成	年 月 日		工事番号		施浄改9第5号	
区 画 番 号	姉分-3		千葉県企業局			
整理番号			施 工 業 者			
所 長 所 長 所 長	次 長		課 長	設 計	製 図	
	次 長		課 長	監 督	製 図	

管理本館断面図(更新) S=1/100

A-A断面図

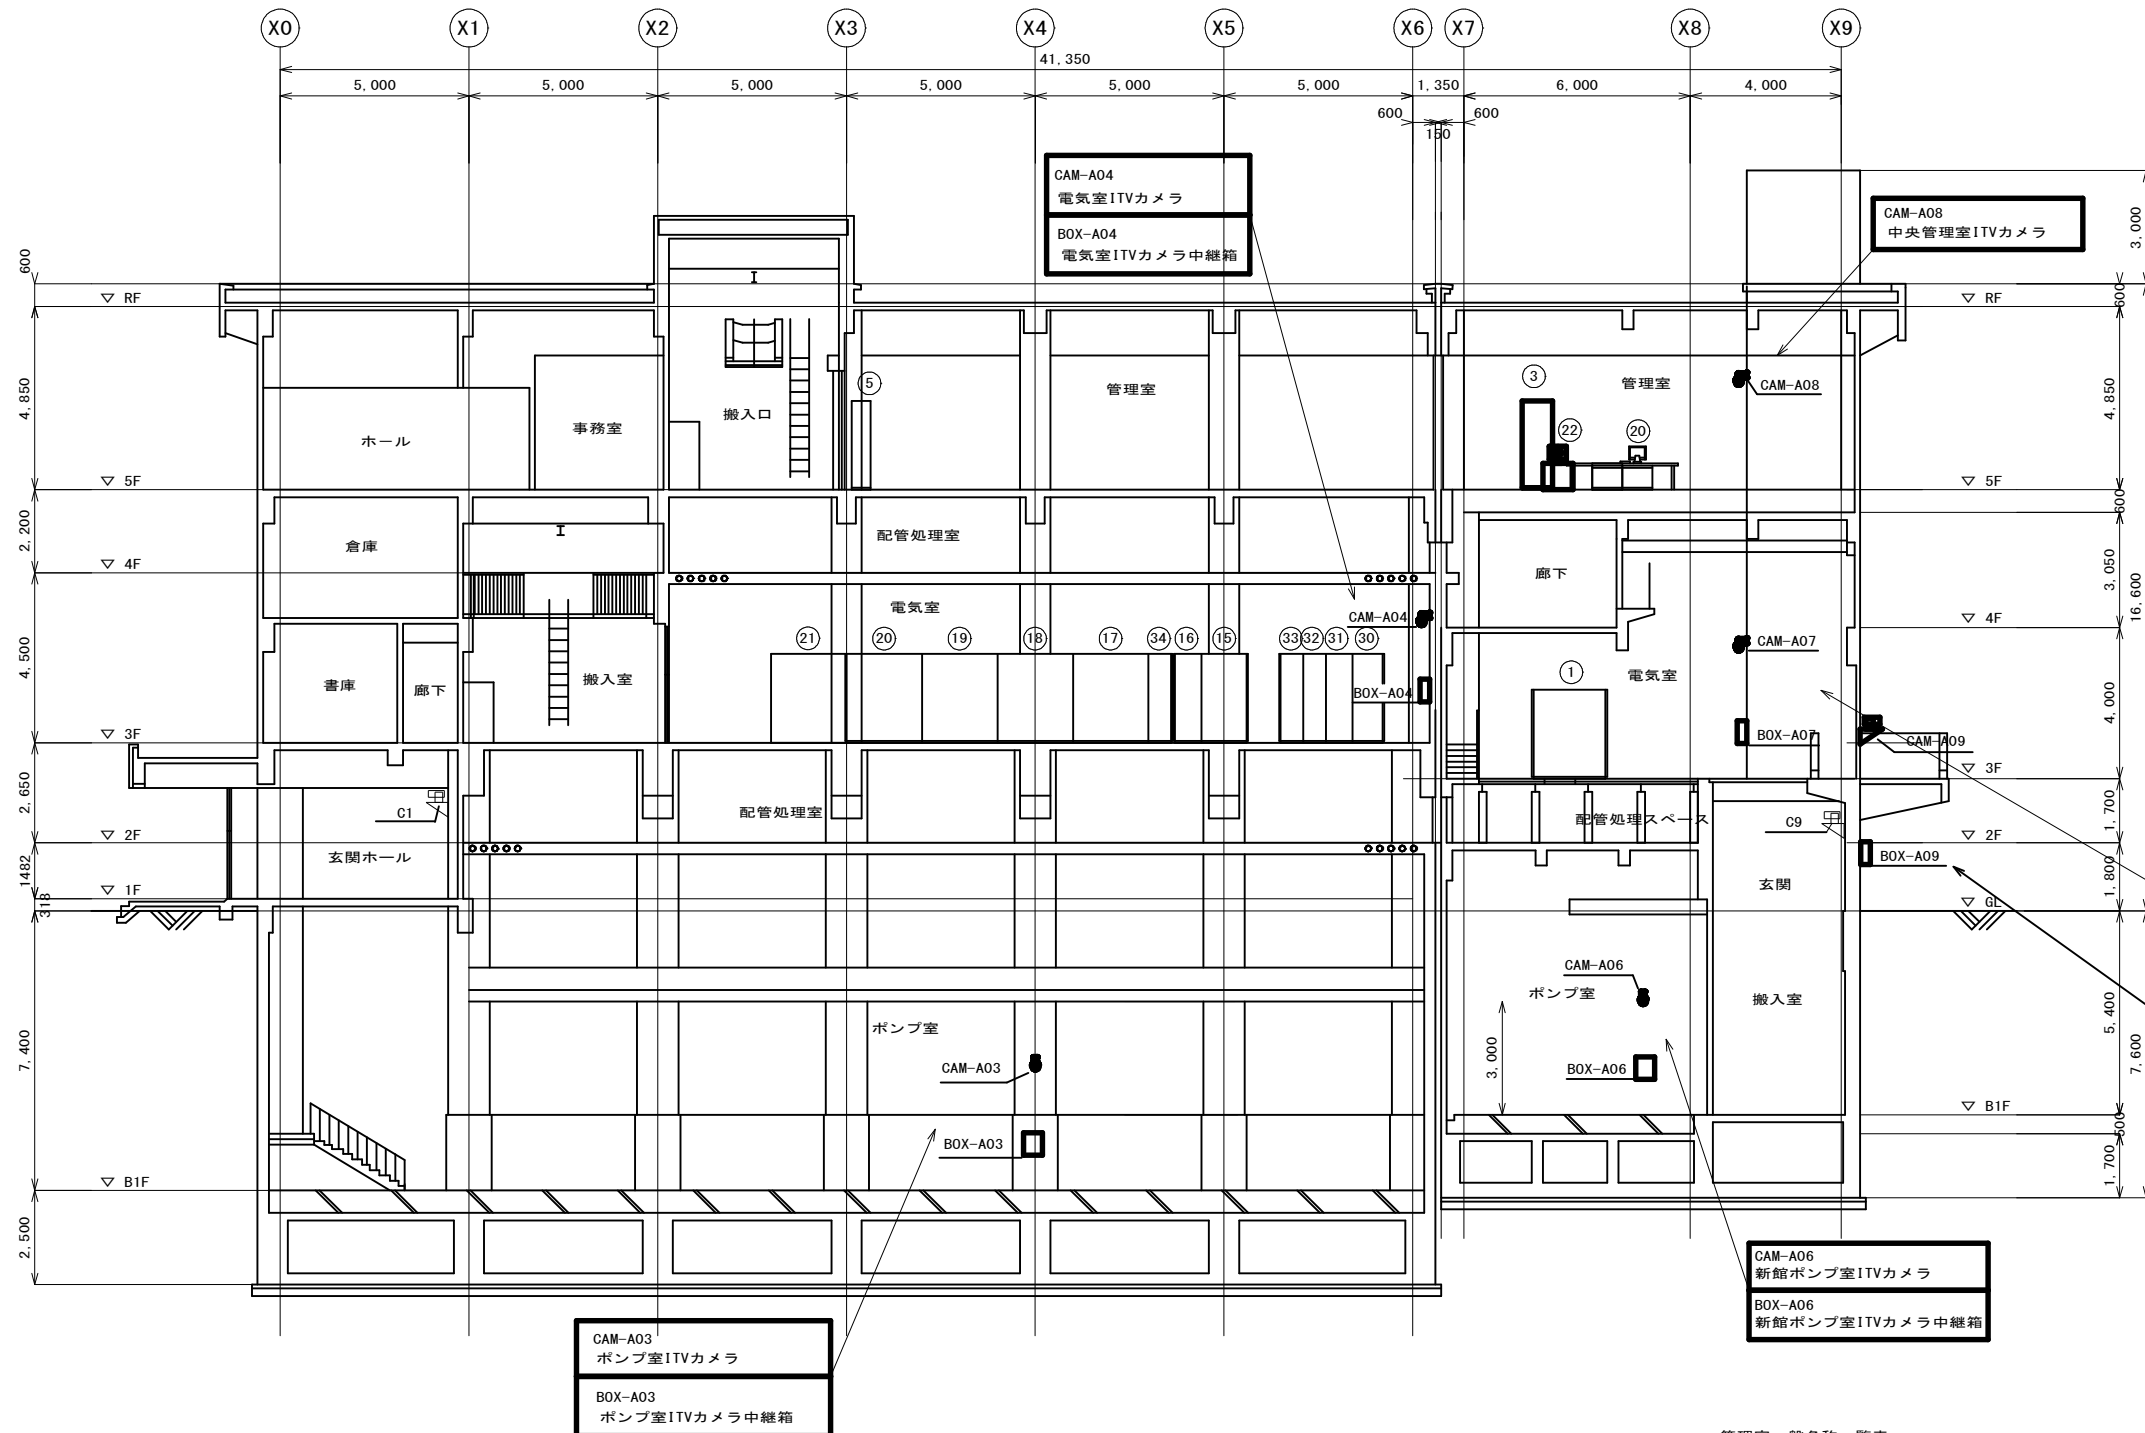

B-B断面图

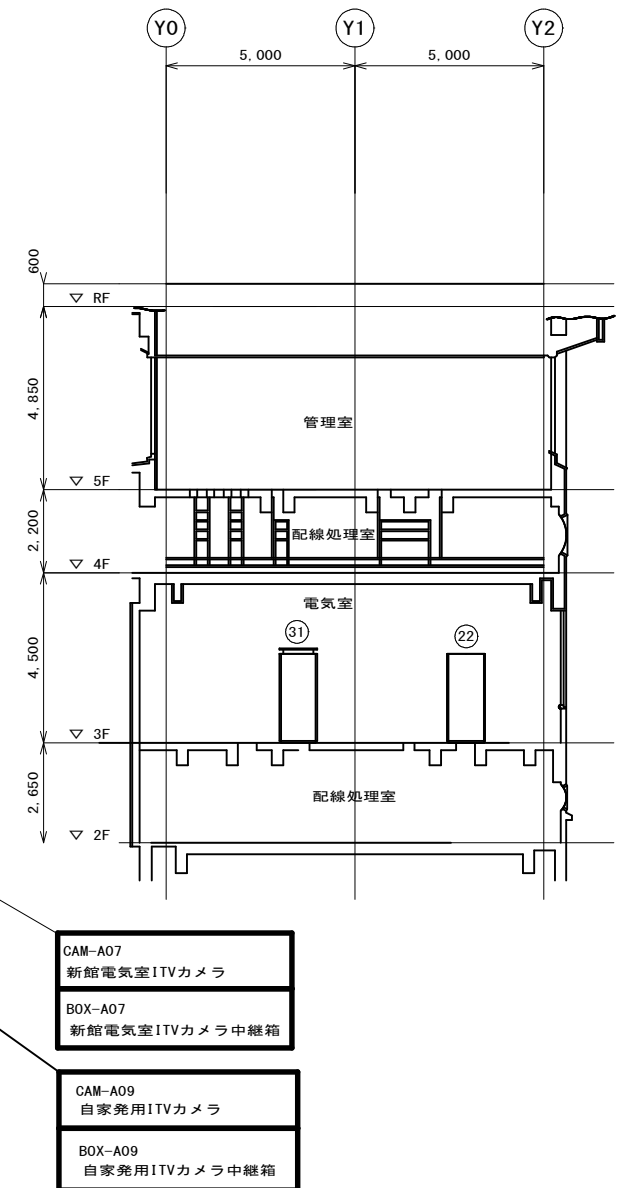

注記

1.  は、更新を示す。
2.  は、機能増設を示す。
3. 特記なきは既設を示す。


参考図

管理室 盤名称一覽表


[illegible]

工 名	事 称	姉崎分場 ITV設備更新工事					
図 名	面 称	管理本館断面図(更新)					
図 枚	面 数	27 葉中 13		縮 尺		1/100	
完 成	年 月 日	工事番号		施设改訂第5号			
区 番	画 号	姉分-3		千葉県企業局			
整理番号				施 工 業 者			
所 長	次 長	課 長	設 計	製 図			
所 長	次 長	課 長	監 督	製 図			

薬注室配線図(更新) S=1/50

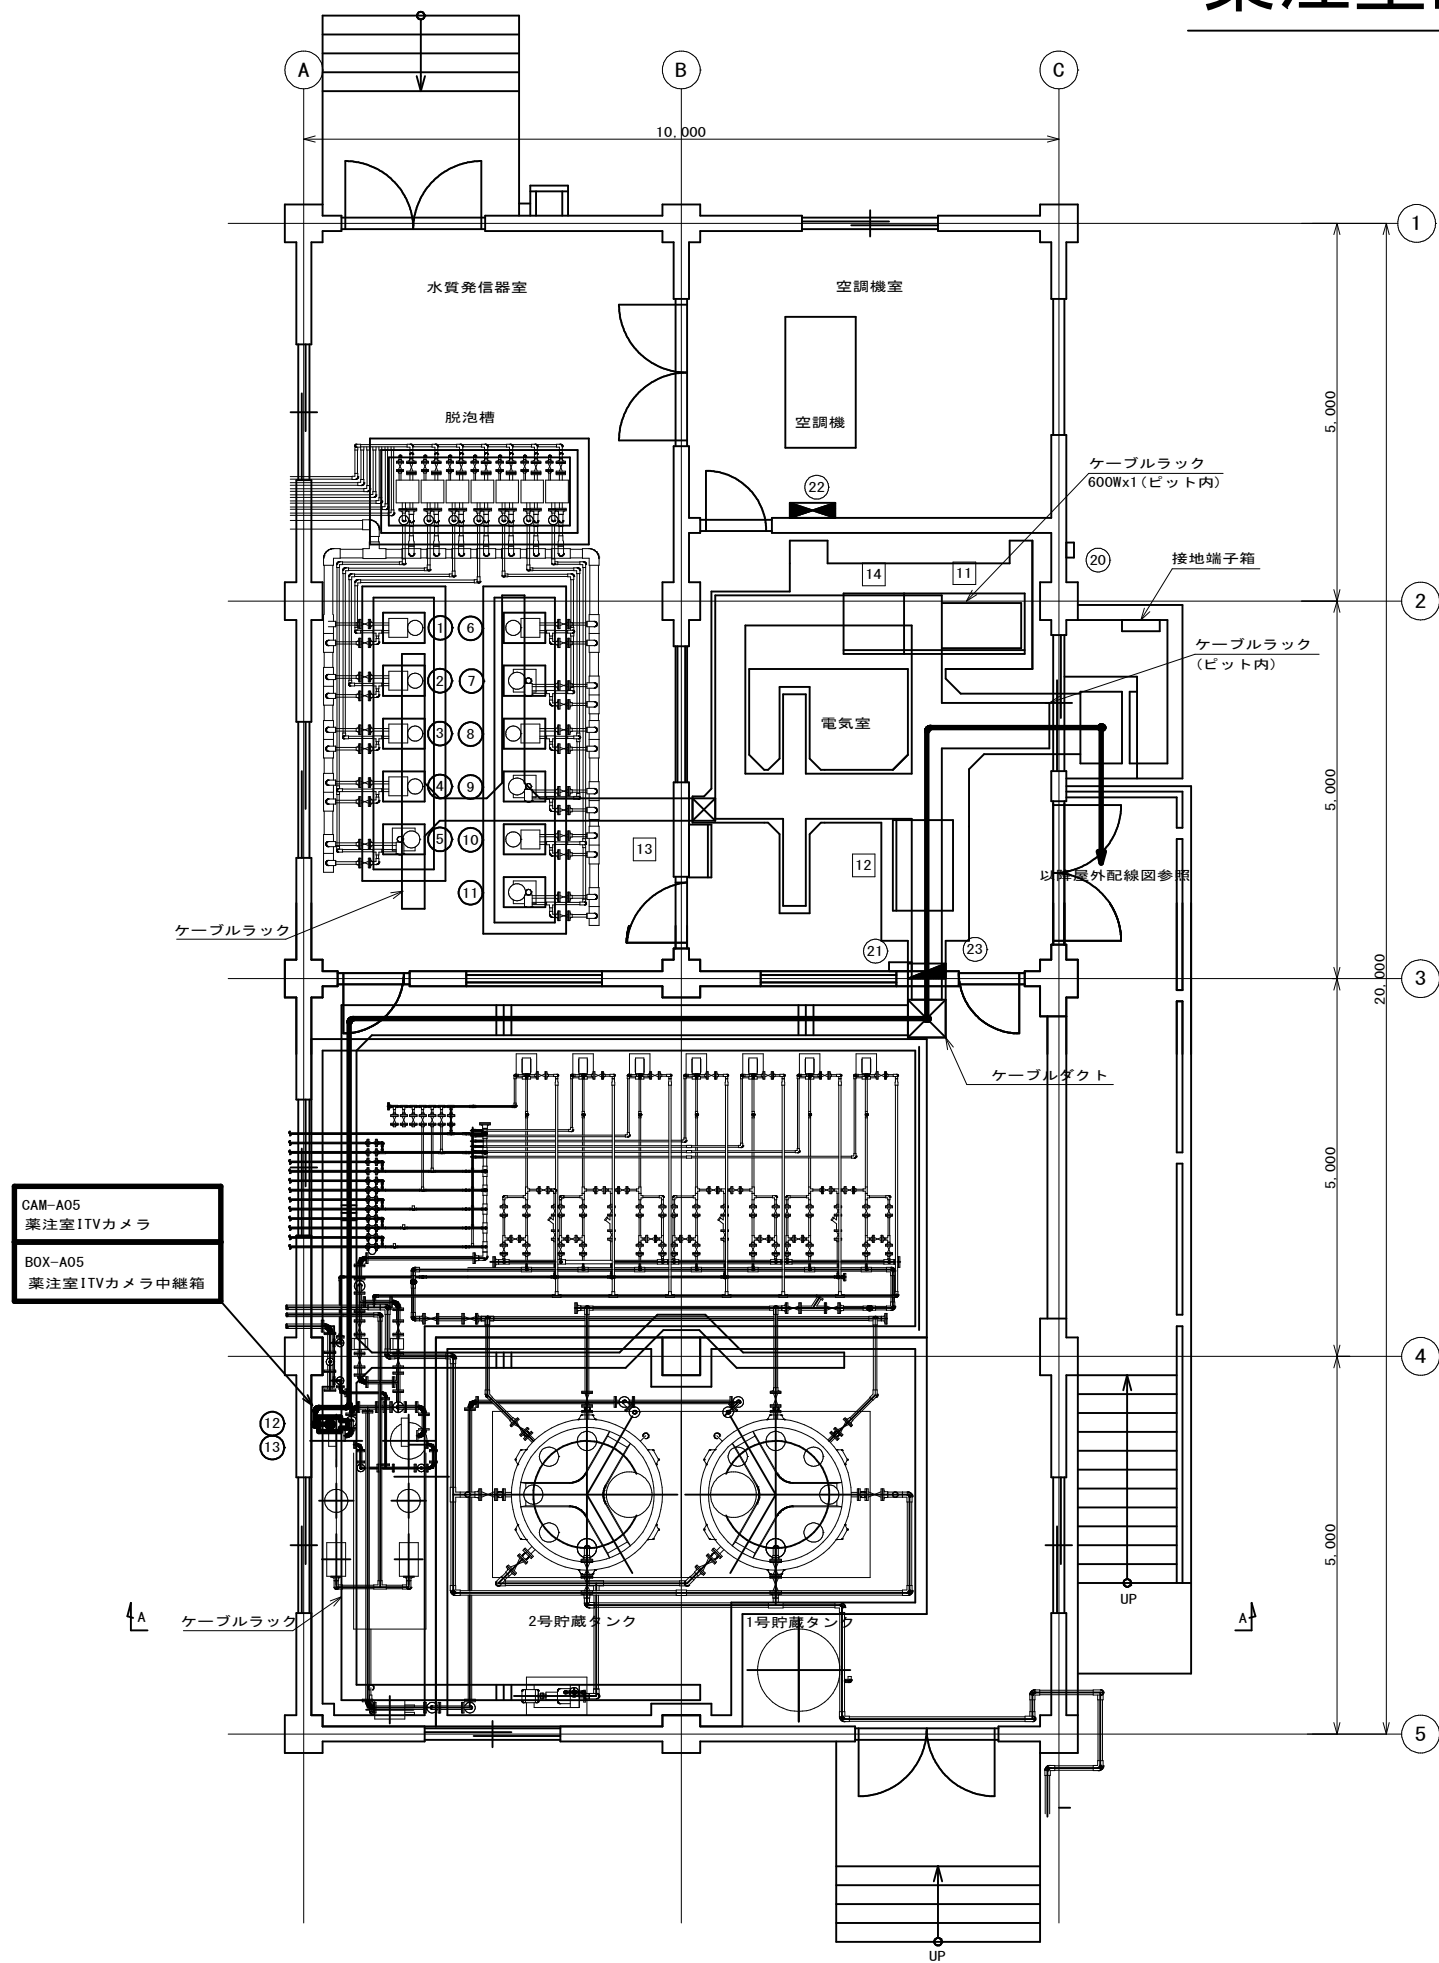


盤 名 称 一 覧 表			
番号	盤記号	盤 名 称	備 考
①	CL-1	沈砂池残留塩素計	既 設
②	CL-2	1～3号配水池残留塩素計	〃
③	CL-3	4号配水池残留塩素計	〃
④	CL-4	低区系配水残留塩素計	〃
⑤	PH-1	低区系配水PH計	〃
⑥	CL-5	高区系配水残留塩素計	〃
⑦	PH-2	高区系配水PH計	〃
⑧	CL-6	福増系送水残留塩素計	〃
⑨	PH-3	福増系送水PH計	〃
⑩	CL-7	君津流入残留塩素計	〃
⑪	PH-4	君津流入PH計	〃
⑫	CAM-A05	薬注室ITVカメラ	更 新
⑬	BOX-A05	薬注室ITVカメラ中継箱	〃
⑪	CR-101	薬注動力制御盤(1)	既 設
⑫	CR-102	薬注動力制御盤(2)	〃
⑬	CK-102	薬注伝送装置盤	〃
⑭	CK-101	薬注計装盤	〃
⑳		PHSアンテナ	〃
㉑		電話端子盤	〃
㉒	P-1	動力操作盤	〃
㉓		電灯分電盤	〃

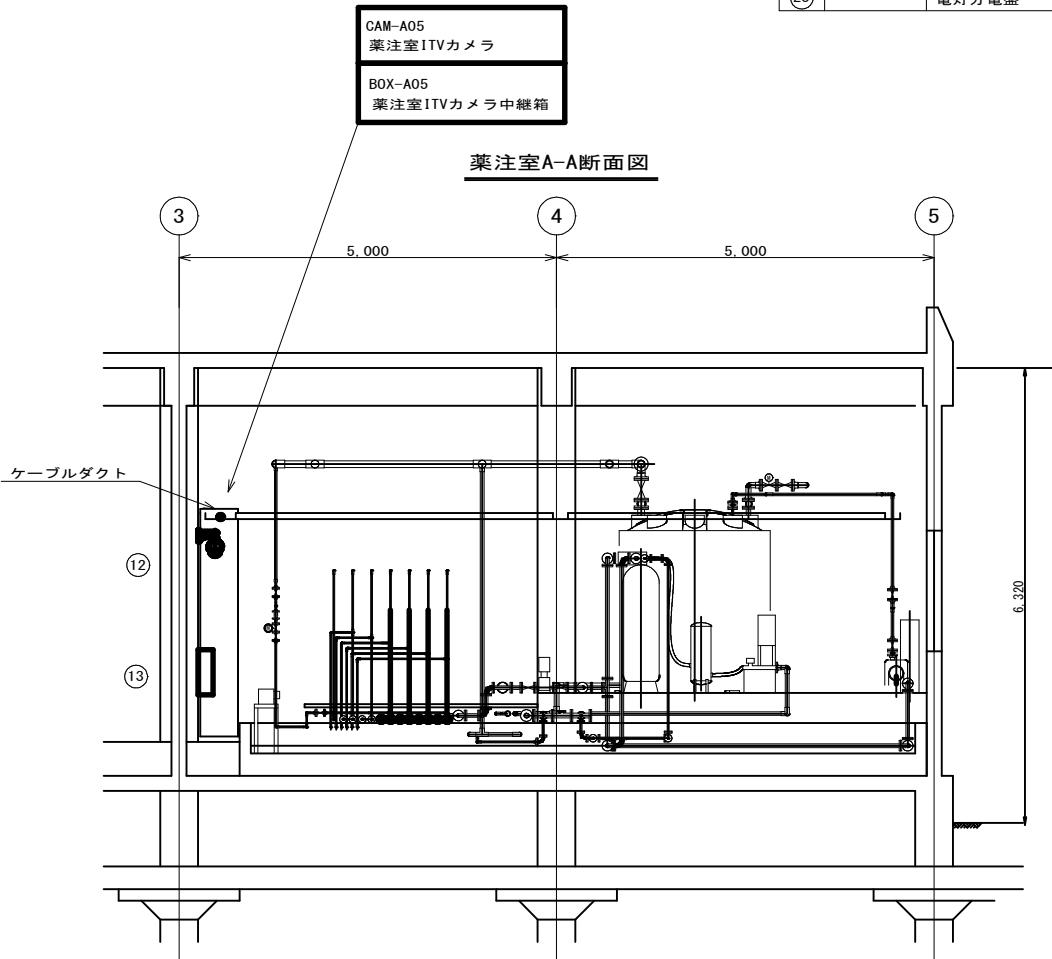

参考図

工 事 名 称	姉崎分場ITV設備更新工事				
図 面 名 称	薬注室配線図(更新)				
図 面 枚 数	27 葉中 14		縮 尺		1/50
完 成	年 月 日		工事番号		施浄改9第5号
区 画 番 号	姉分-3		千葉県企業局		
整理番号			施 工 業 者		
所 長 所 長	次 長 次 長	課 長 課 長	設 計 監 督	製 図 製 図	

- 注記
- ① は、更新を示す。
 - 特記なきは既設を示す。
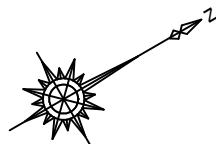
$$S=1/800$$


付近案内図

1.  は施工を示す

2. 特記なきは既設を示す。


参考图

工 名	事 称	姉崎分場ITV設備更新工事					
図 名	面 称	福増浄水場 一般平面図・案内図					
図 枚	面 数	27 葉中 15		縮 尺		1/800	
完 成		年 月 日		工事番号		施浄改9第5号	
区 番	画 号	姉分-3		千葉県企業局			
整理番号				施 工 業 者			
所 長 所 長	次 長	課 長	課 長	設 計	監 督	製 図	製 図

福増浄水場 管理本館4階

中央管理室・計算機室 平面図(更新)

S=1/50

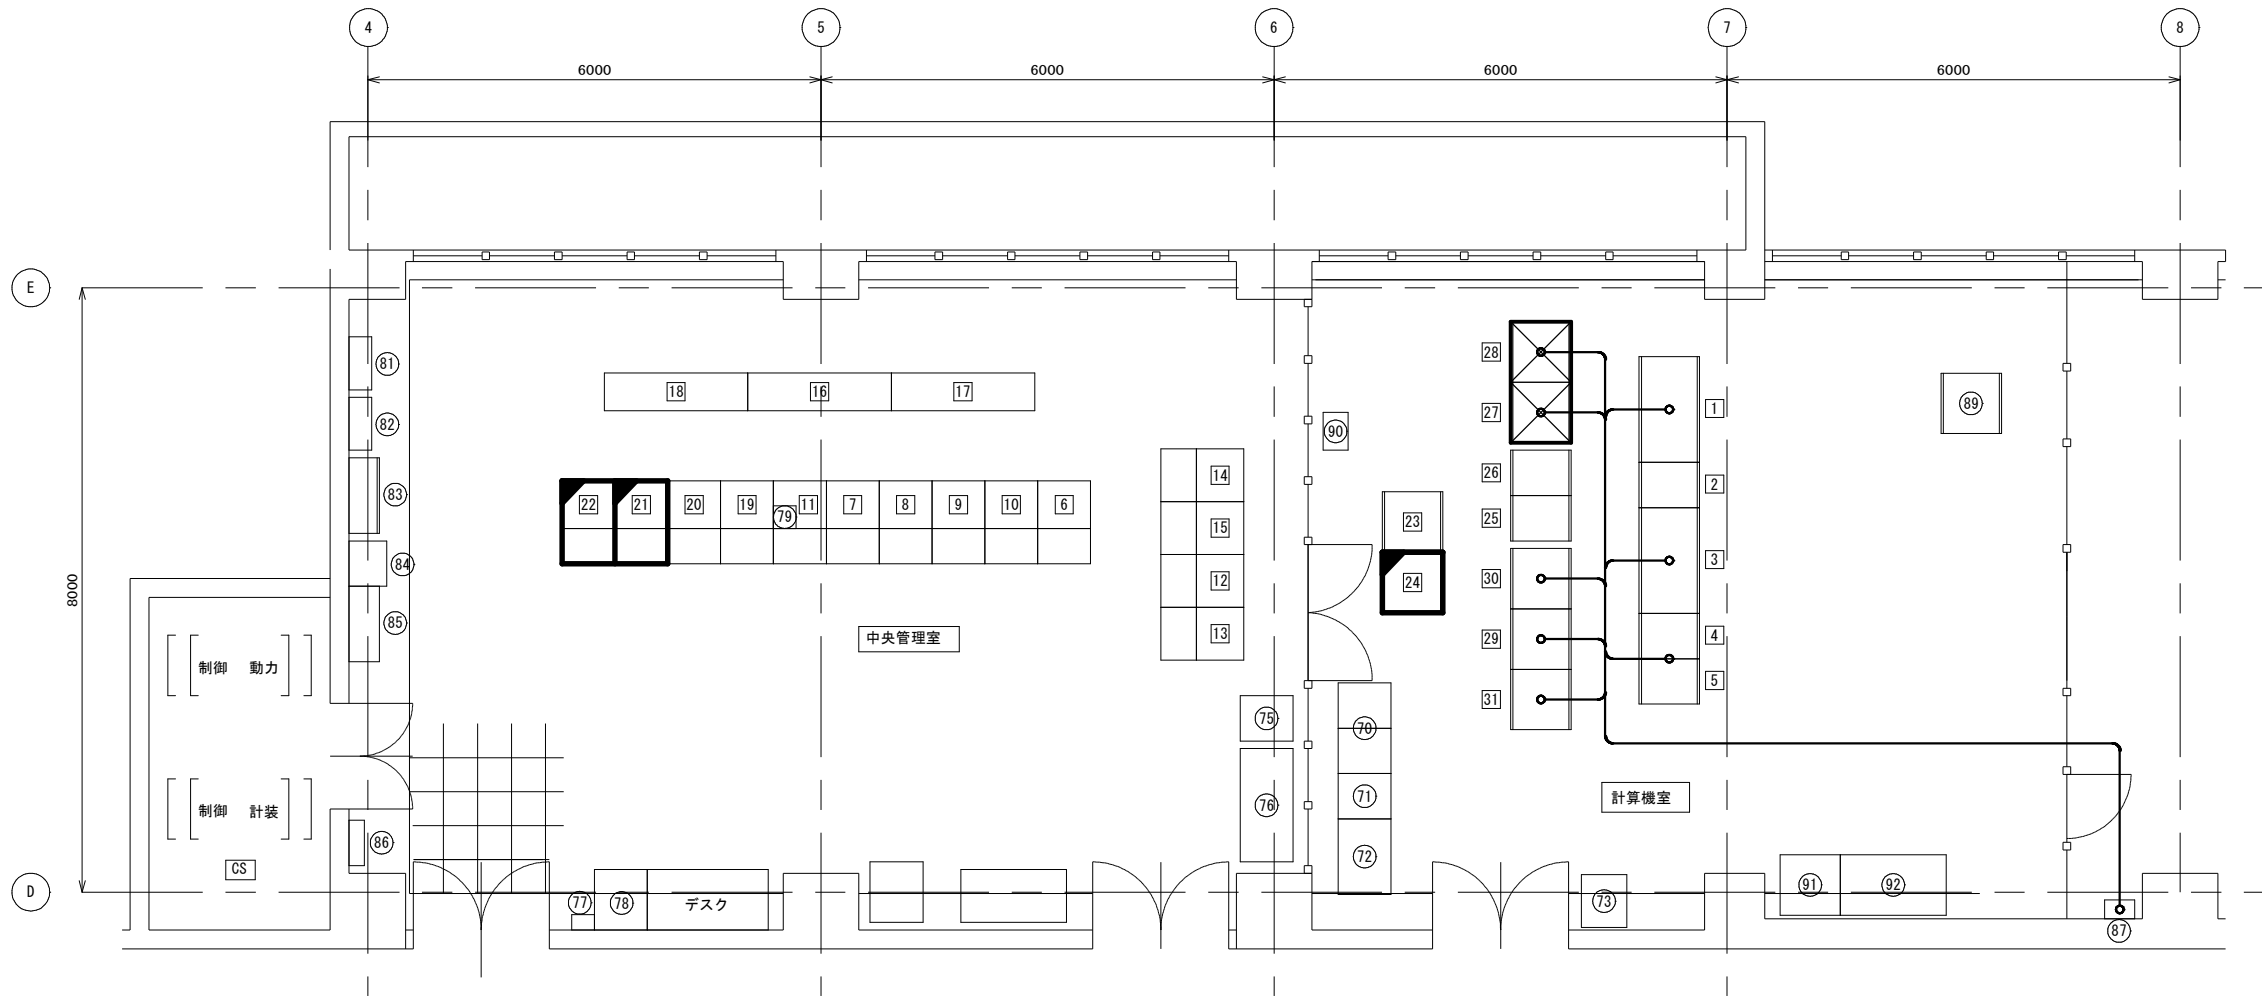

管理本館4階 中央管理室			
番 号	名 称	盤 記 号	備 考
75	臭気物質監視装置		既 設
76	プリンタ (PC水質情報管理システム)		〃
77	避雷器収納ボックス		〃
78	トラックスケール演算処理部		〃
79	60MHz無線用リモコン	RM-104	〃
81	予備受電電力計器箱		既 設
82	常用受電電力計器箱		〃
83	場外建屋監視盤	BM-143	〃
84	建築動力中央監視盤	BM-141	〃
85	火災報知設備複合盤	BM-142	〃
86	中央管理室空調操作盤	BR-141	〃
6	作業用デスク		既 設
7	LCD監視装置1	LCD-1	〃
8	LCD監視装置2	LCD-2	〃
9	LCD監視装置3	LCD-3	〃
10	LCD監視装置4	LCD-4	〃
11	大型モニタ操作卓	LCD-5	〃
12	カラーハードコピー	PRT-2	〃
13	メッセージプリンタ	PRT-1	〃
14	帳票処理装置 (3)		〃
15	帳票処理装置 (4)		〃
16	大型モニタ1	DP2	〃
17	大型モニタ2	DP3	〃
18	ITV用大型モニタ	DP1	〃
19	場内用ITV操作卓 (1)	ITV-01	〃
20	場内用ITV操作卓 (2)	ITV-02	〃
21	場外用ITV操作卓 (1)	ITV-03	機能増設
22	場外用ITV操作卓 (2)	ITV-04	機能増設


管理本館4階 計算機室							
番 号	名 称	盤 記 号	備 考	番 号	名 称	盤 記 号	備 考
70	帳票装置用HUB		既 設	1	中央分電盤	DL	既 設
71	帳票装置 (2)	0152	〃	2	データ伝送盤	DT	〃
72	帳票装置 (1)	0151	〃	3	サーバ装置	SV	〃
73	データ通信インターフェイス装置	FM-013	〃	4	TM/TCインターフェイス装置 (1)	TM-PCS-01	〃
87	弱電中継端子盤	BT-145	既 設	5	TM/TCインターフェイス装置 (2)	TM-PCS-02	〃
89	子局データ伝送装置盤	IF-8	既 設	23	ITV制御装置 (1)	ITV-F01	機能増設
90	水質情報伝送装置盤		〃	24	ITV制御装置 (2)	ITV-F02	機能増設
91	UPS		〃	25	市原分場データ伝送装置 (親局)	I-DT-01	〃
92	監視装置		〃	26	高滝取水場データ伝送装置 (親局)	T-DT-01	〃
				27	廣巳高架水槽テレメータ装置 (親局)	TK-TM-01	撤去 (別途工事)
				28	高滝接合井テレメータ装置 (親局)	TS-TM-11	〃
				29	姉崎調圧水槽テレメータ装置 (親局)	AT-TM-11	機能増設 (別途工事)
				30	姉崎分場データ伝送装置	FM-011	機能増設 (別途工事)
				31	姉崎分場データ伝送装置 (2)	FM-011N	更新 (別途工事)

注記
1. は機能増設を示す。
2. 特に明記なきものは、既設を示す。

参考図

工 事 名 称		姉崎分場ITV設備更新工事					
図 面 名 称		福増浄水場 管理本館4階 中央管理室・計算機室 平面図(更新)					
図 面 枚 数		27 葉 中 16		縮 尺		1/50	
完 成		年 月 日		工事番号		施浄改9第5号	
区 画 番 号		姉分-3		千葉県企業局			
整理番号				施 工 業 者			
所		次		課		設	製
長		長		長		計	図
所		次		課		監	製
長		長		長		督	図

ITVシステム構成図(撤去)

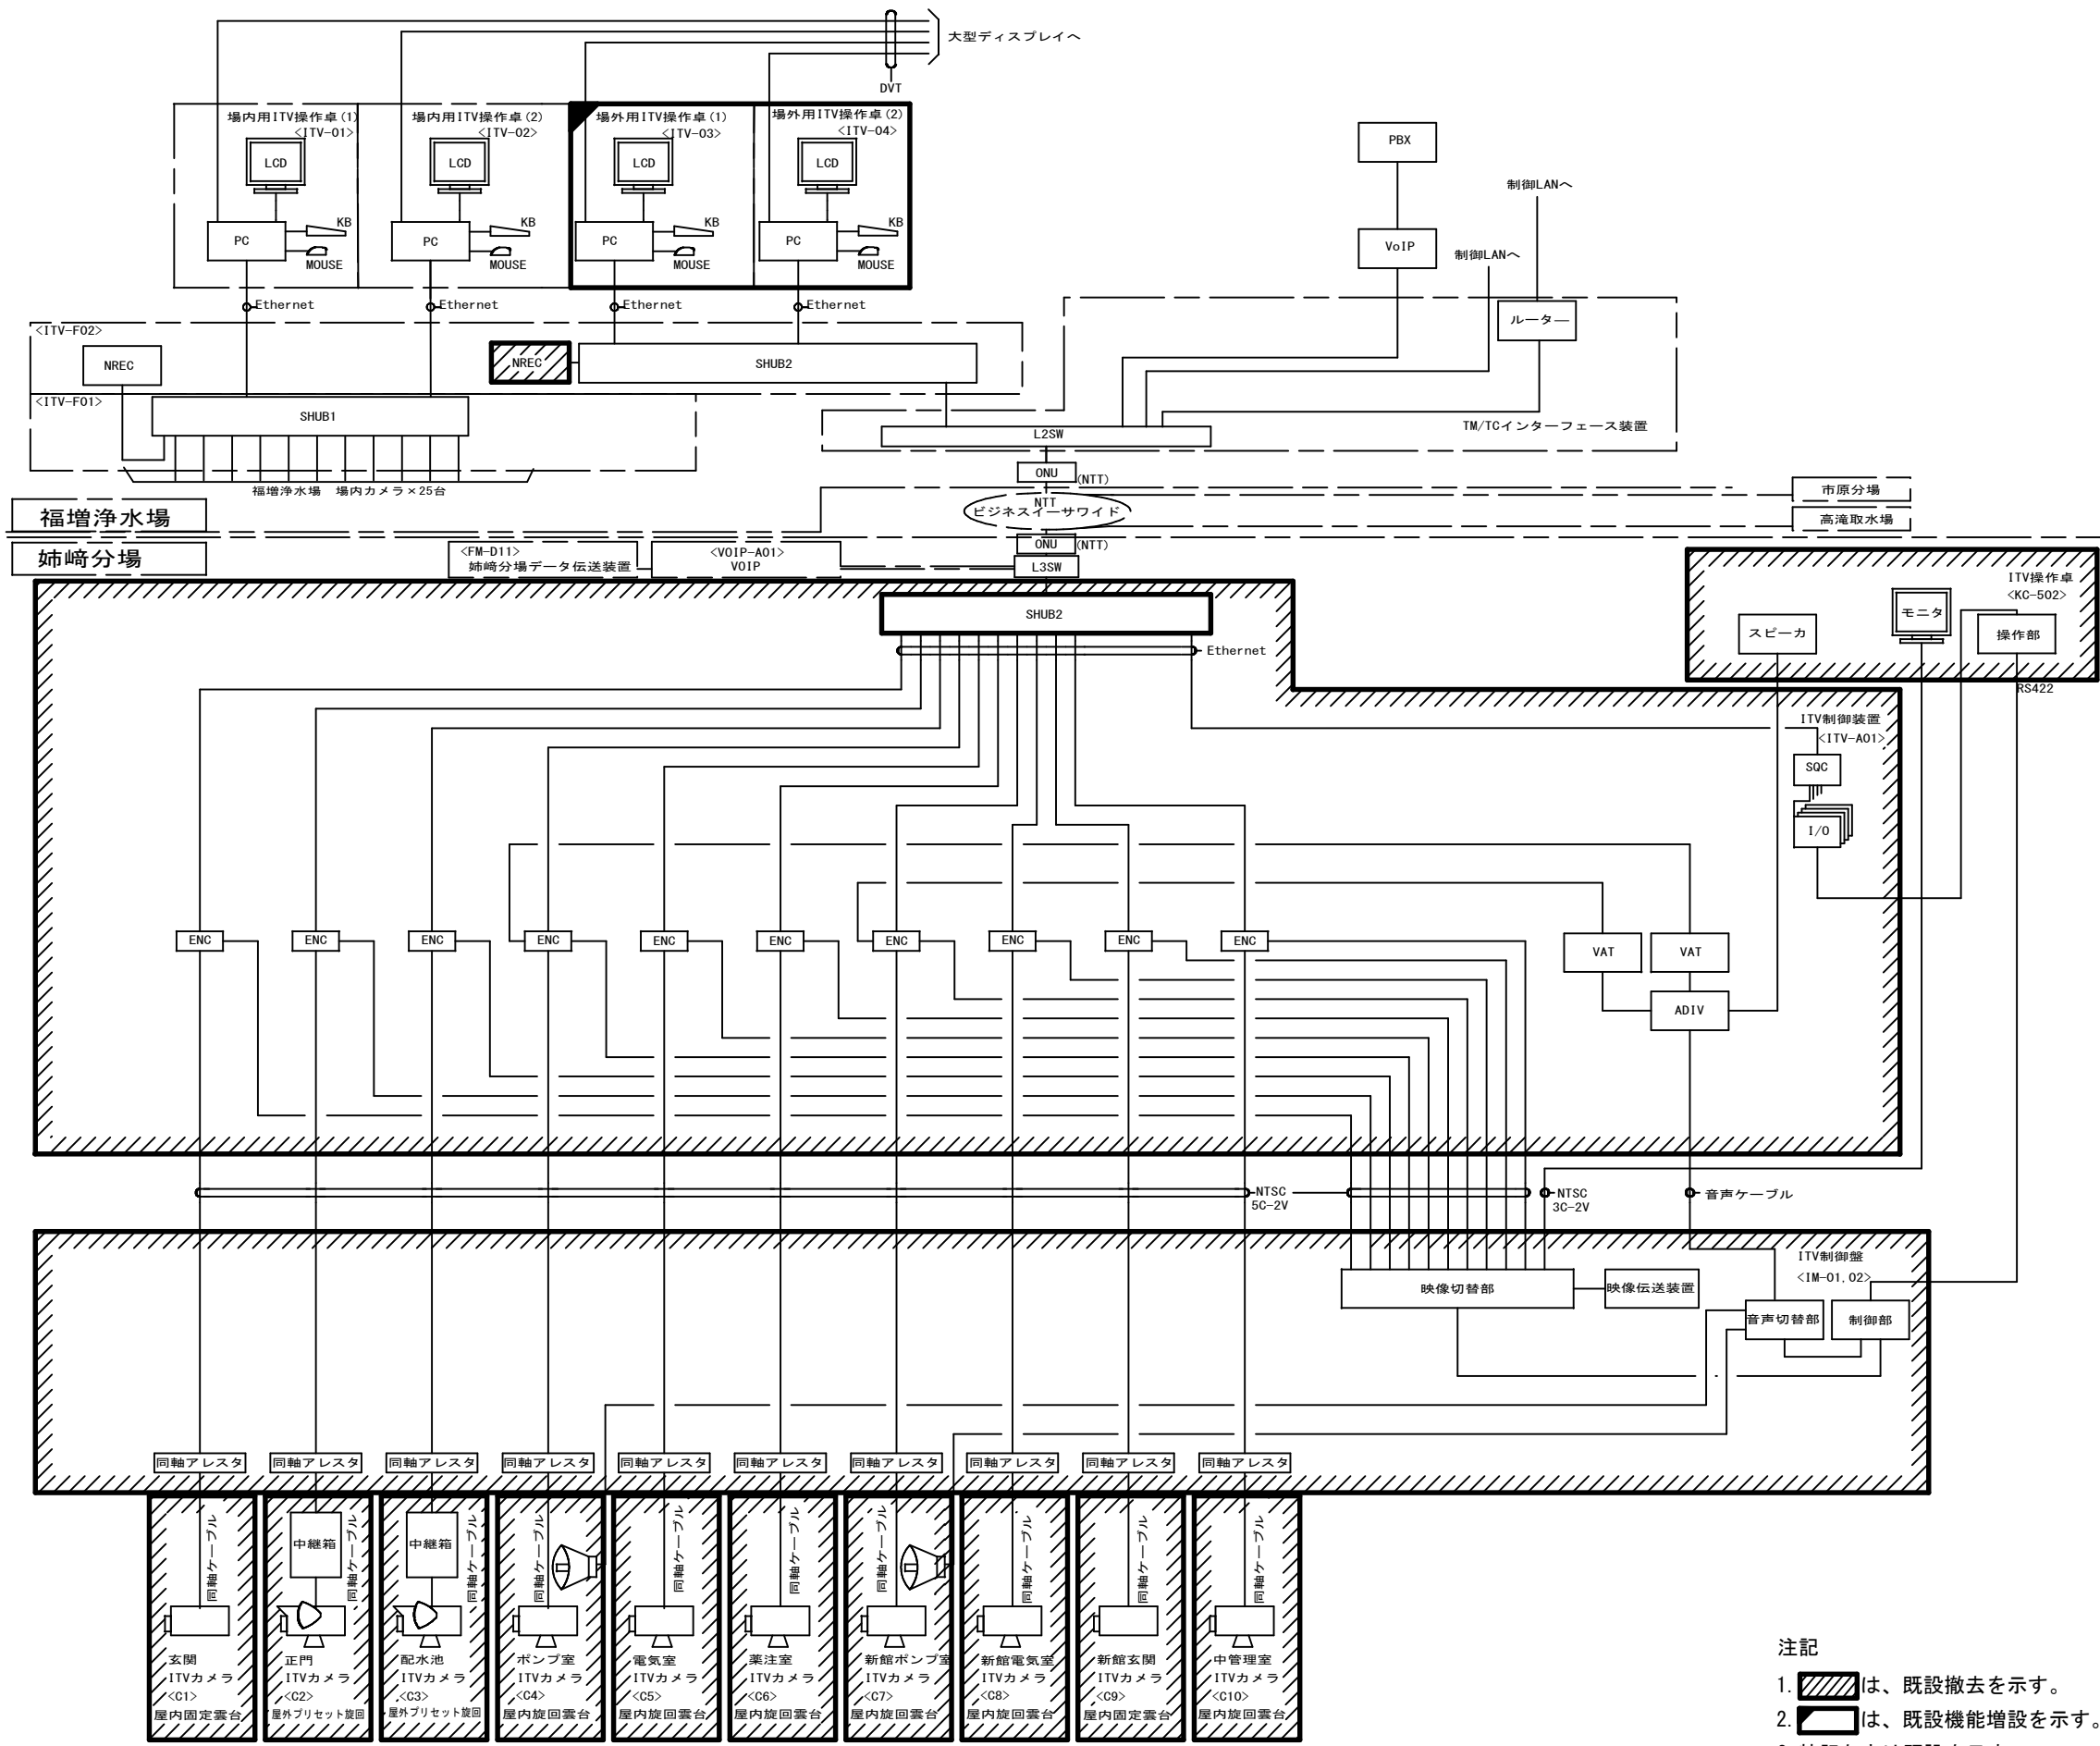


記号	名 称
PC	産業用パソコン
LCD	モニタ
KB	キーボード
MOUSE	マウス
SHUB1	スイッチングハブ (52port)
SHUB2	スイッチングハブ (26port)
NREC	ネットワークレコーダ
SGC	シーケンスコントローラ
ADIV	バランス音声分配器 (3分割)
VAT	バランス/アンバランス音声トランス
MC	メディアコンバータ
HUB	スイッチングハブ
ENC	エンコーダ
CAM	カメラ
VoIP	VoIP装置
PBX	電話交換機


参考図						
工 事 名	姉崎分場ITV設備更新工事					
図 面 名	ITVシステム構成図(撤去)					
図 面 枚 数	27 葉 中 17		縮 尺		—	
完 成	年 月 日		工事番号		施浄改9第5号	
区 画 番 号	姉分-3		千葉県企業局			
整理番号			施 工 業 者			
所 長	次 長	課 長	設 計	製 図		
所 長	次 長	課 長	監 督	製 図		

- 注記
- は、既設撤去を示す。
 - は、既設機能増設を示す。
 - 特記なきは既設を示す。


ITV機器図(撤去) S=1/20, 1/10

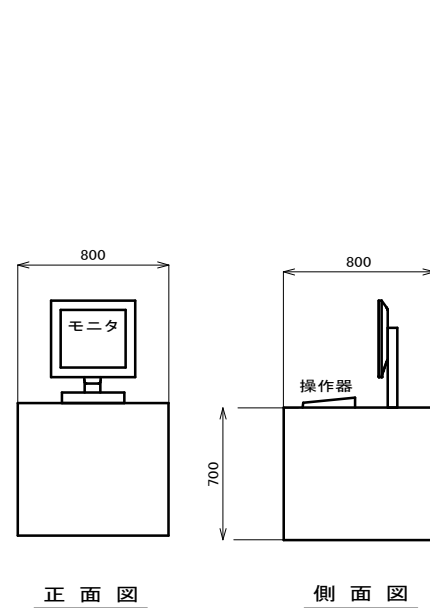


ITV操作卓 S=1/20
<KC-502>

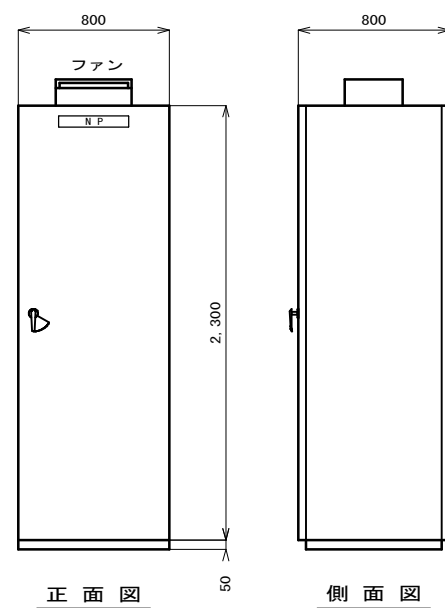


ITV制御盤 I S=1/20
<ITV-A01>

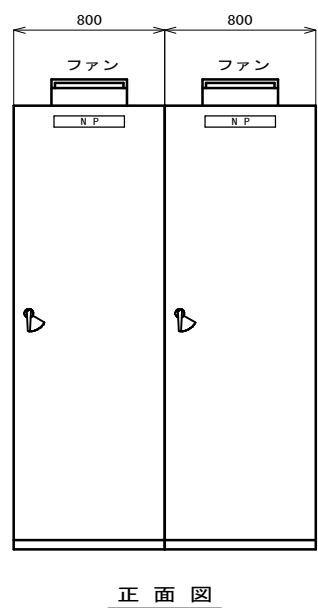


ITV制御盤 I, II S=1/20
<IM-01, 02>

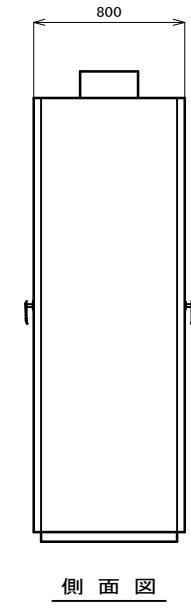


側面図

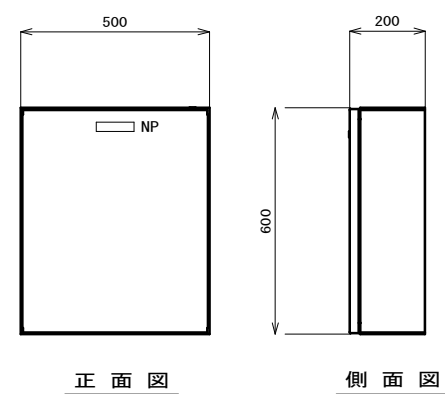




中継箱 (屋外壁掛型) S=1/10
<BOX-2>
<BOX-3>

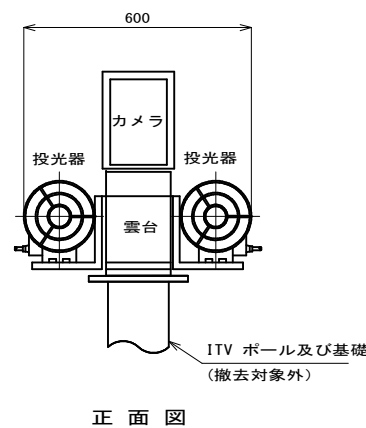


正面図

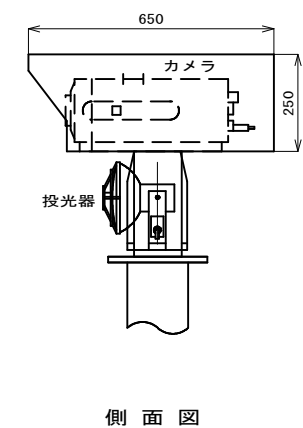

側面図

 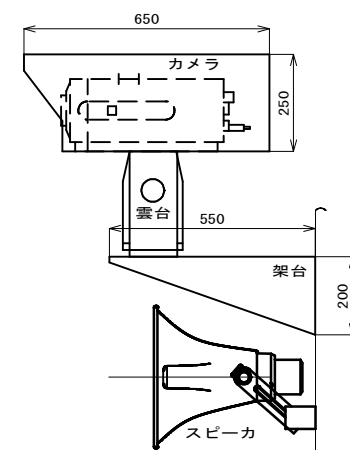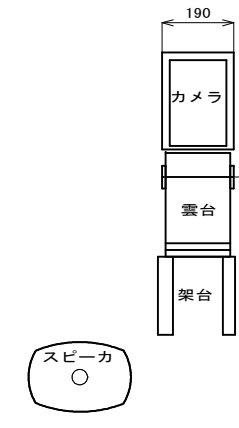

正面図

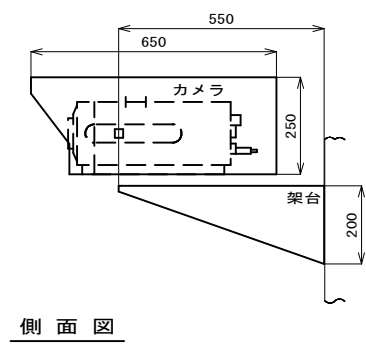

側面図

ITVカメラ (屋外型)
S=1/10

カメラ名称	中継箱
正 門ITVカメラ <C2>	<BOX-2>
配水池ITVカメラ <C3>	<BOX-3>

正面図

側面図

ITVカメラ (屋内型)
S=1/10

カメラ名称	中継箱	備 考
ポンプ室ITVカメラ <C4>	<->	スピーカ付
電気室ITVカメラ <C5>	<->	
薬注室ITVカメラ <C6>	<->	
新館ポンプ室ITVカメラ <C7>	<->	スピーカ付
新館電気室ITVカメラ <C8>	<->	
中央管理室ITVカメラ <C10>	<->	

ITVカメラ (屋内型)
S=1/10

カメラ名称	中継箱
玄関ITVカメラ <C1>	<->
新館玄関ITVカメラ <C9>	<->


注記
1. 本図はすべて撤去とする。
2. 寸法は参考とする。

参考図

工 事 名 称		姉崎分場ITV設備更新工事					
図 面 名 称		ITV機器図(撤去)					
図 面 枚 数		27 葉 中 18		縮 尺		1/20, 1/10	
完 成		年 月 日		工事番号		施 浄 改 9 第 5 号	
区 画 番 号		姉分-3		千葉県企業局			
整理番号				施 工 業 者			
所 長		次 長		課 長		設 計	
所 長		次 長		課 長		監 督	
所 長		次 長		課 長		製 図	

接地系統図(撤去)

接地幹線種別一覧表		
記 号	種 別	用 途
EA	A種接地工事	高圧機器
EA(LA)	A種接地工事	高圧機器(アレスタ)
EB	B種接地工事	変圧器中性点
EC	C種接地工事	400V級機器
ED	D種接地工事	100V、200V級機器
EB(INV)	B種接地工事	変圧器中性点(インバータ)
EC(INV)	C種接地工事	400V級機器(インバータ)
EC(計装)	C種接地工事	計装機器
ET1		測定用-1
ET2		測定用-2

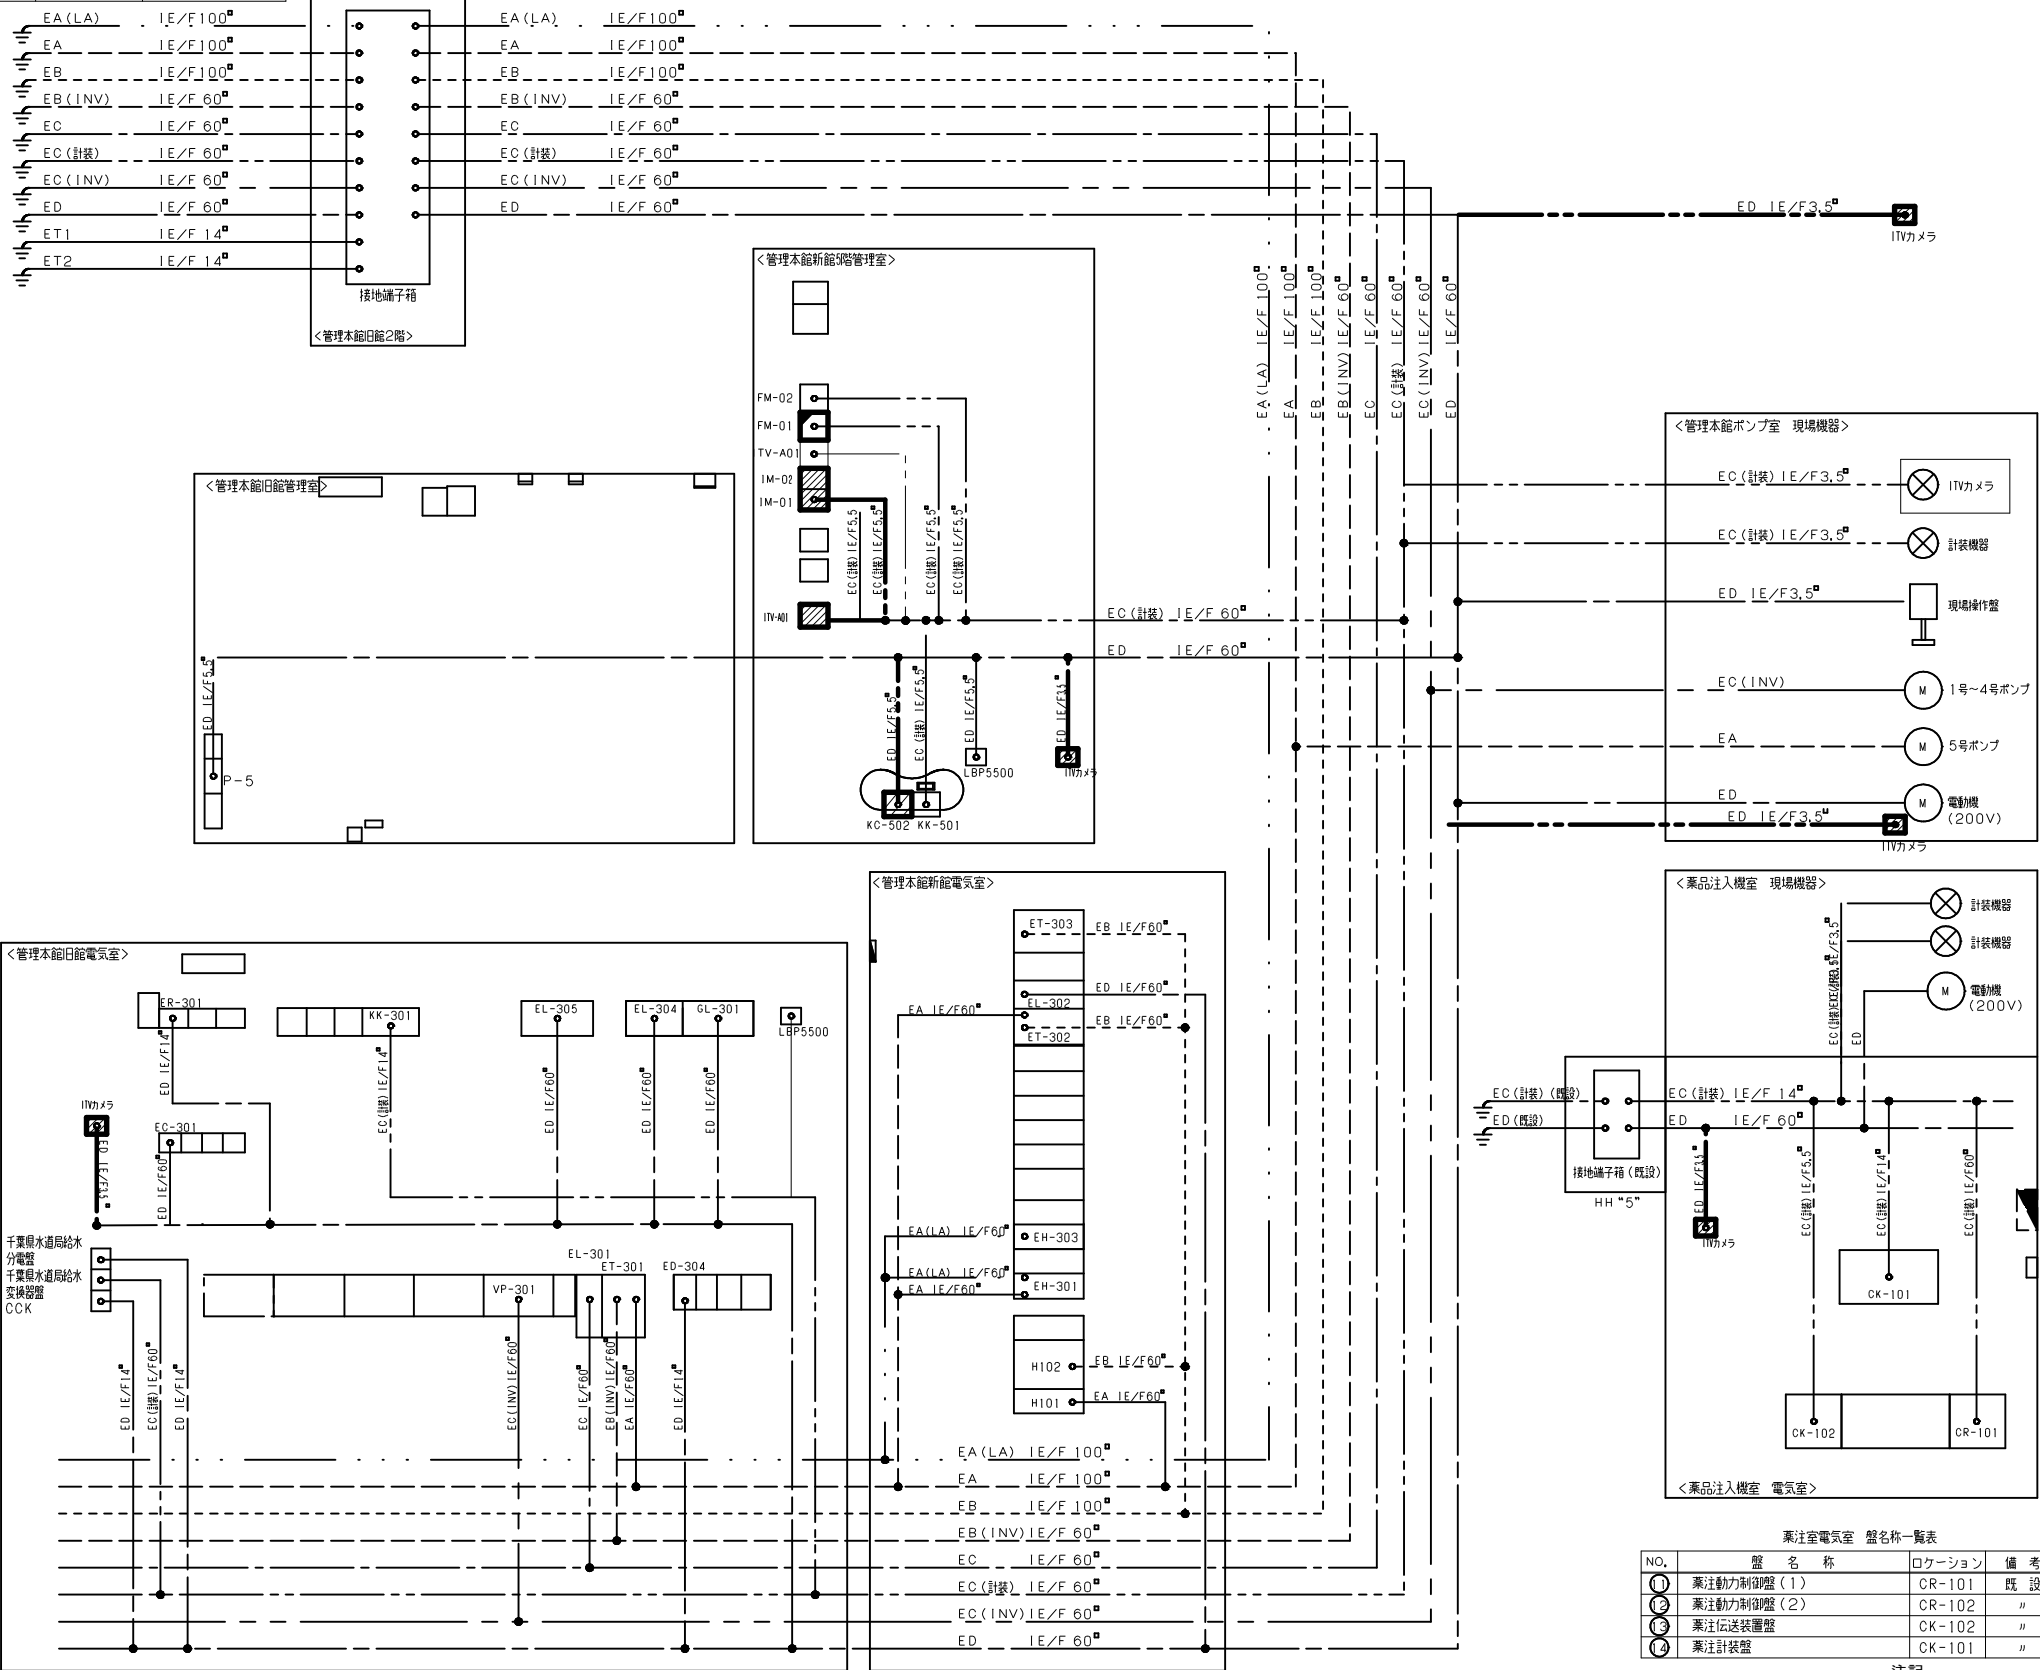

薬注室電気室 盤名称一覧表			
NO.	盤 名 称	ロケーション	備 考
①	薬注動力制御盤(1)	CR-101	既 設
②	薬注動力制御盤(2)	CR-102	〃
③	薬注伝送装置盤	CK-102	〃
④	薬注計装盤	CK-101	〃

- 注記
- は、撤去を示す。
 - は、機能増設を示す。
 - ITVカメラ等は、代表例を示す。
 - 特記なきは既設を示す。


管理本館電気室 盤名称一覧表			
NO.	盤 名 称	ロケーション	備 考
①	常用引込盤	EH-301	既 設
②	常用受電盤	EH-302	〃
③	予備引込盤	EH-303	〃
④	予備受電盤	EH-304	〃
⑤		EH-305	〃
⑥	ポンプ動力変圧器一次盤/VT盤	EH-306/307	〃
⑦	動力変圧器一次盤/単相変圧器一次盤	EH-308/309	〃
⑧	自家発電装置/予備	EH-310/311	〃
⑨	コンデンサ盤	EH-312	〃
⑩	コンデンサ盤	EH-313	〃
⑪	単相変圧器盤	ET-302	〃
⑫	単相変圧器二次盤	EL-302	〃
⑬	動力変圧器二次盤	EL-303	〃
⑭	動力変圧器盤	ET-303	〃
⑮	ポンプ動力変圧器盤	ET-301	〃
⑯	ポンプ動力変圧器二次盤	EL-301	〃
⑰	1号ポンプ盤	VP-301	〃
⑱	2号ポンプ盤	VP-302	〃
⑲	3号ポンプ盤	VP-303	〃
⑳	4号ポンプ盤	VP-304	〃
㉑	5号ポンプ盤	VP-305	〃
㉒	自家発電盤	GL-301	〃
㉓	動力・計装設備コントロールセンタ	EC-301	〃
㉔	補助継電器盤(1)～(3)	ER-301～303	〃
㉕	建築動力主幹盤	EL-304	〃
㉖	補機・照明分電盤	EL-305	〃
㉗	場内計装盤	KK-301	〃
㉘	プロセスコントローラ盤(1)～(3)	KK-302～304	〃
㉙	電磁流量計変換器盤	TRDK	〃
㉚		ED-301	〃
㉛		ED-302	〃
㉜	CVC/F盤	ED-303	〃
㉝	CVC/F分電盤	ED-304	〃
㉞	5号井戸ポンプ一次盤	EL-306	〃
㉟	千葉県水道局給水コントロールセンタ	CCK	〃
㊱	千葉県水道局給水分電盤		〃
㊲	移動式炭酸ガス消火設備		〃
㊳	新館引込盤	H101	〃
㊴	新館主TR一次盤	H102	〃
㊵	5号送配水ポンプ盤	H103	〃

管理本館管理室 盤名称一覧表			
NO.	盤 名 称	ロケーション	備 考
①	自火報複合盤		既 設
③	ITV制御装置	ITV-A01	更 新
⑤	動力操作盤	P-5	〃
⑥	空調自動制御盤		〃
⑦	ITV制御盤Ⅰ	IM-01	撤 去
⑧	ITV制御盤Ⅱ	IM-02	撤 去
⑨	姉崎分場遠方監視制御盤Ⅰ	FM-01	機能増設
⑩	姉崎分場遠方監視制御盤Ⅱ	FM-02	〃
⑪	福増浄水場向端局装置盤	RM-02	〃
⑫	福増浄水場向無線用端子盤	RT-01	〃
⑬	福増浄水場向多重無線通信装置盤	RM-01	〃
⑭	直流電源盤	EDC-01	〃
⑮	インバータ盤	EDC-02	〃
⑯	電話交換器	PBX	〃
⑰	乾燥空気充填装置盤	RL-01	〃
⑱	中央操作盤		〃
⑲	移動式炭酸ガス消火設備		〃
㉑	監視制御装置	KK-501	〃
㉒	ITV製作卓(0A電圧)	KC-502	撤 去
㉓	ハードコピー	LBP5500	既 設
㉔	姉崎分場801局中継端子箱		〃
㉕	電話用端子盤		〃
㉖	電話用端子盤	T-5	〃
㉗	手元開閉器		〃

参考図

工 事 名 称		姉崎分場ITV設備更新工事					
図 面 名 称		接地系統図(撤去)					
図 面 枚 数		27 葉 中 19		縮 尺		—	
完 成		年 月 日		工事番号		施浄改9第5号	
区 画 番 号		姉分-3		千葉県企業局			
整理番号				施 工 業 者			
所		次		課		設	製
長		長		長		計	図
所		次		課		監	製
長		長		長		督	図

屋外配線図(撤去) S=1/200

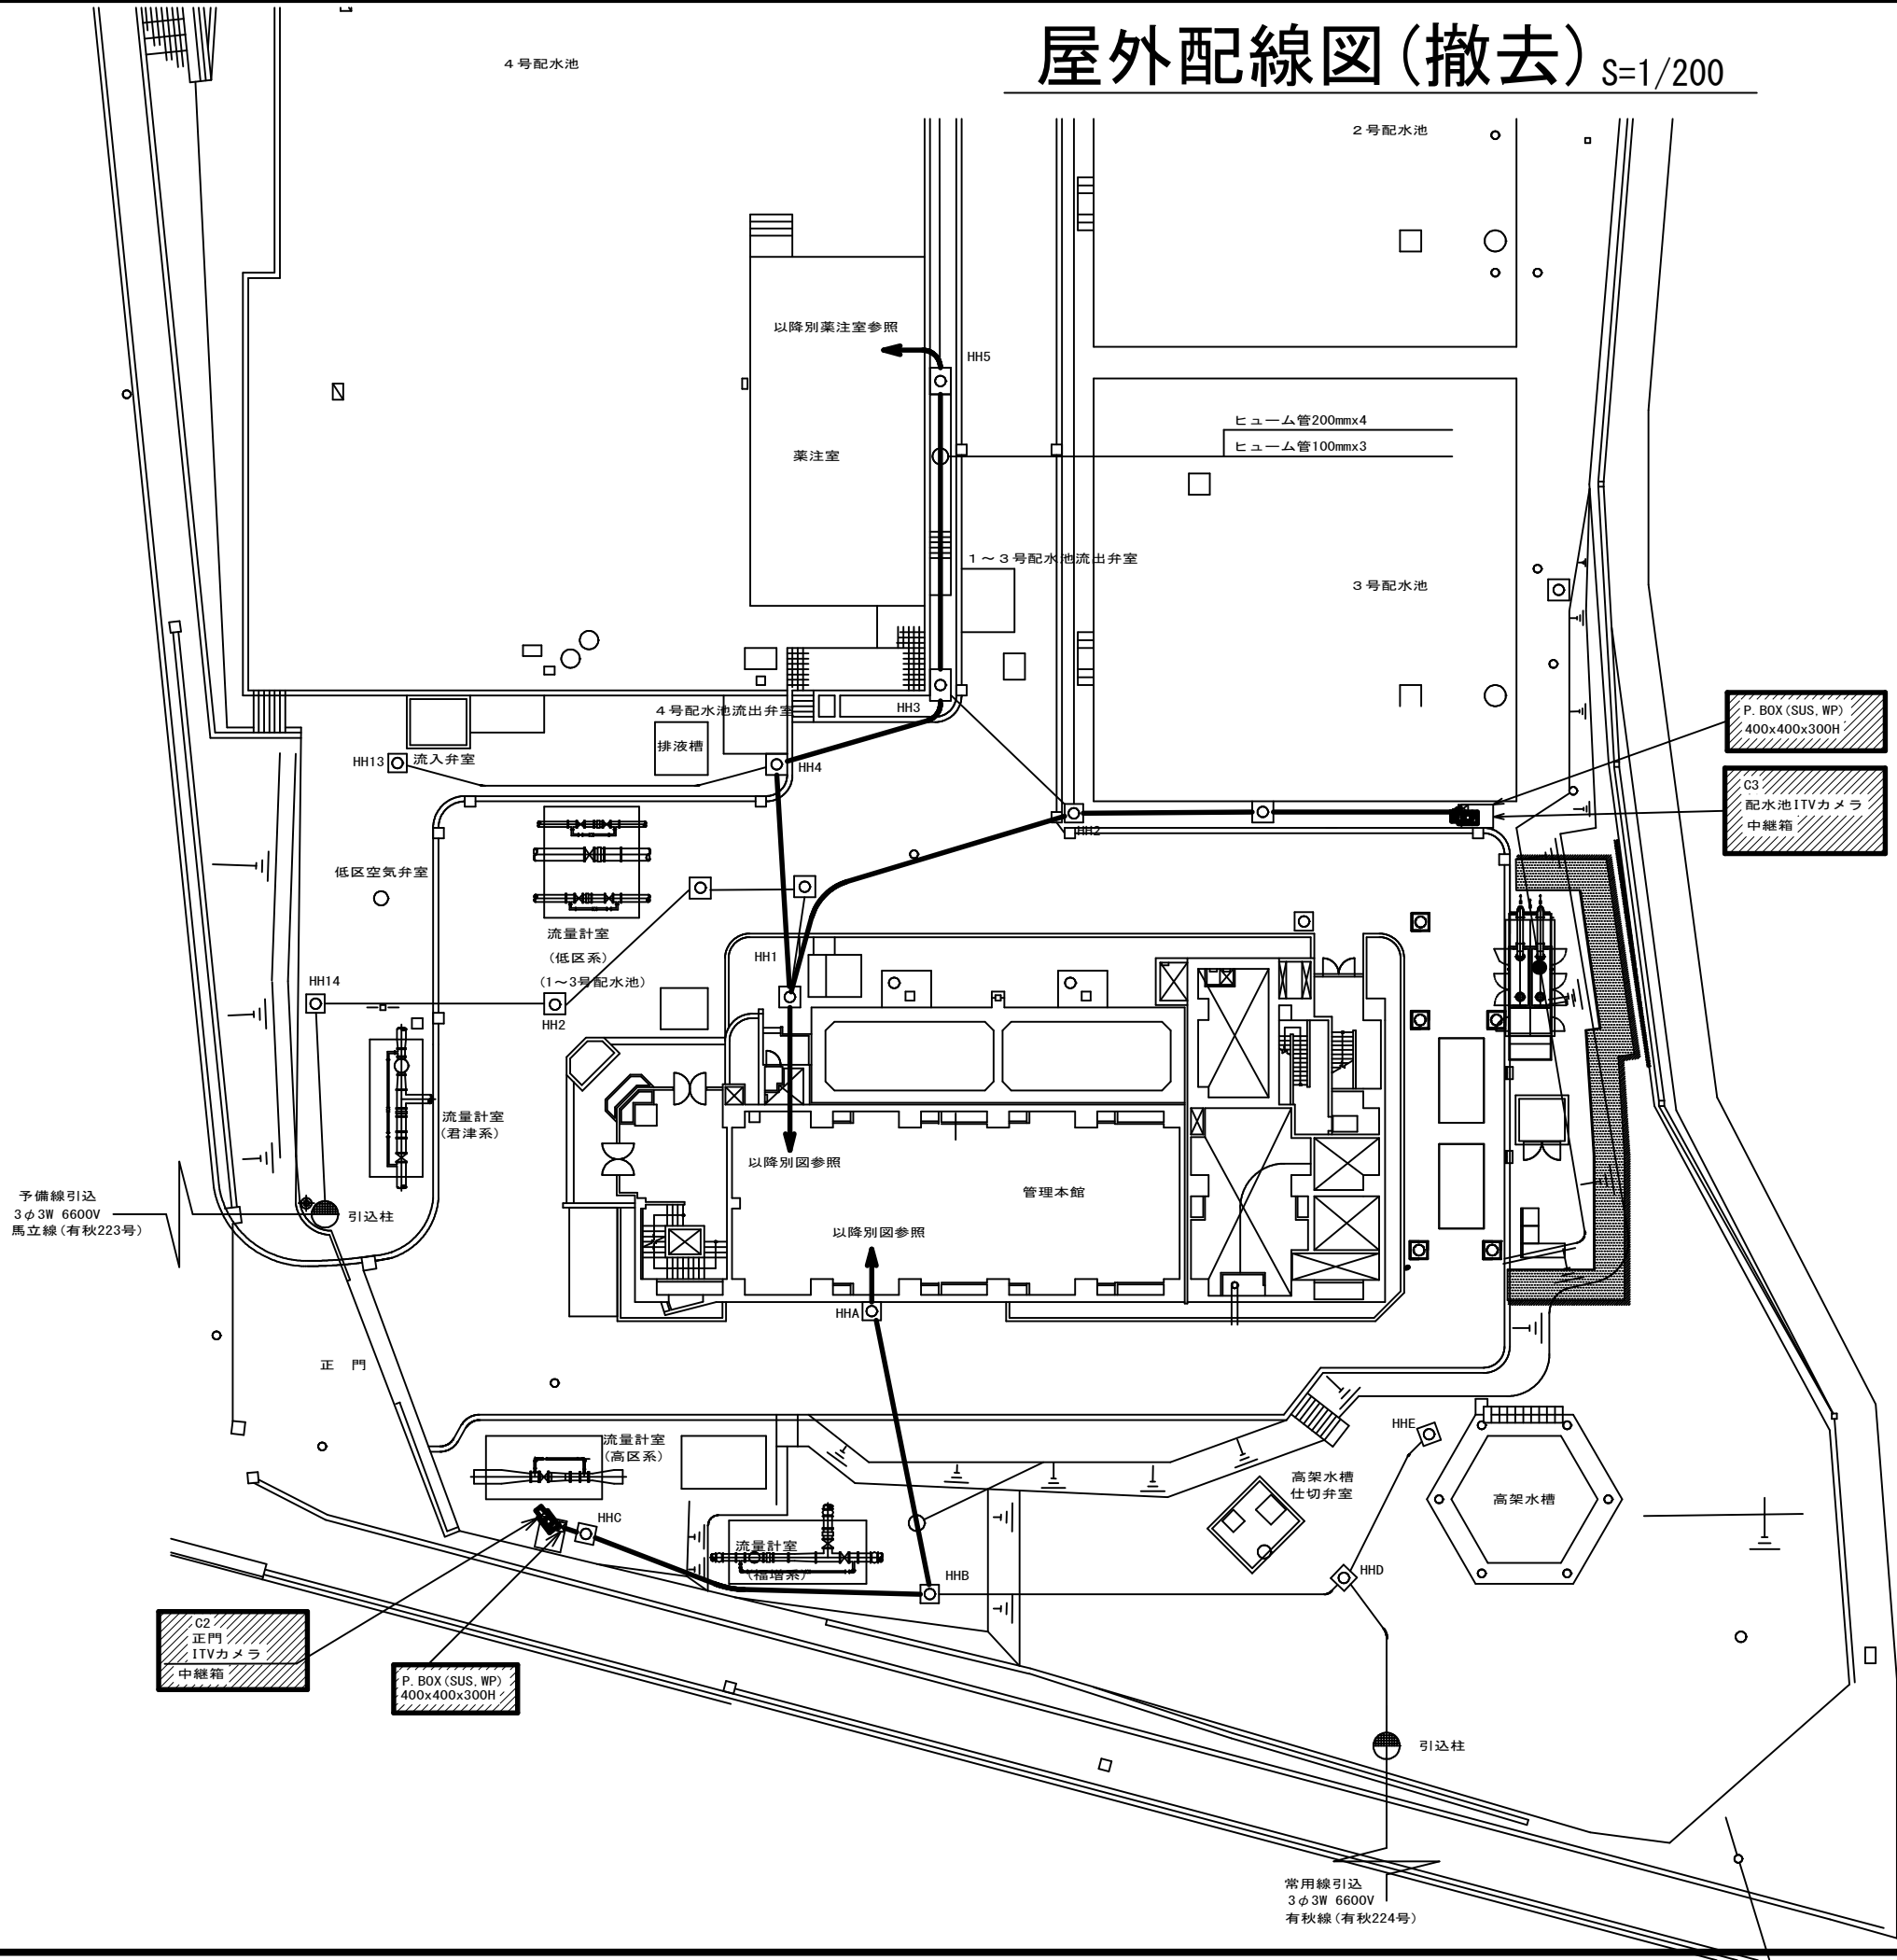


注記
1. 〰〰〰 は、撤去を示す。
2. 特記なきは既設を示す。

参考図

工 事 名 称	姉崎分場ITV設備更新工事									
図 面 名 称	屋外配線図(撤去)									
図 面 数	27 葉 中 20				縮 尺			1/200		
完 成	年 月 日				工事番号			施浄改9第5号		
区 画 番 号	姉分-3			千葉県企業局						
整理番号				施 工 業 者						
所 長	次 長		課 長		設 計		製 図			
所 長	次 長		課 長		監 督		製 図			

管理本館地下1階配線図(撤去) S=1/100

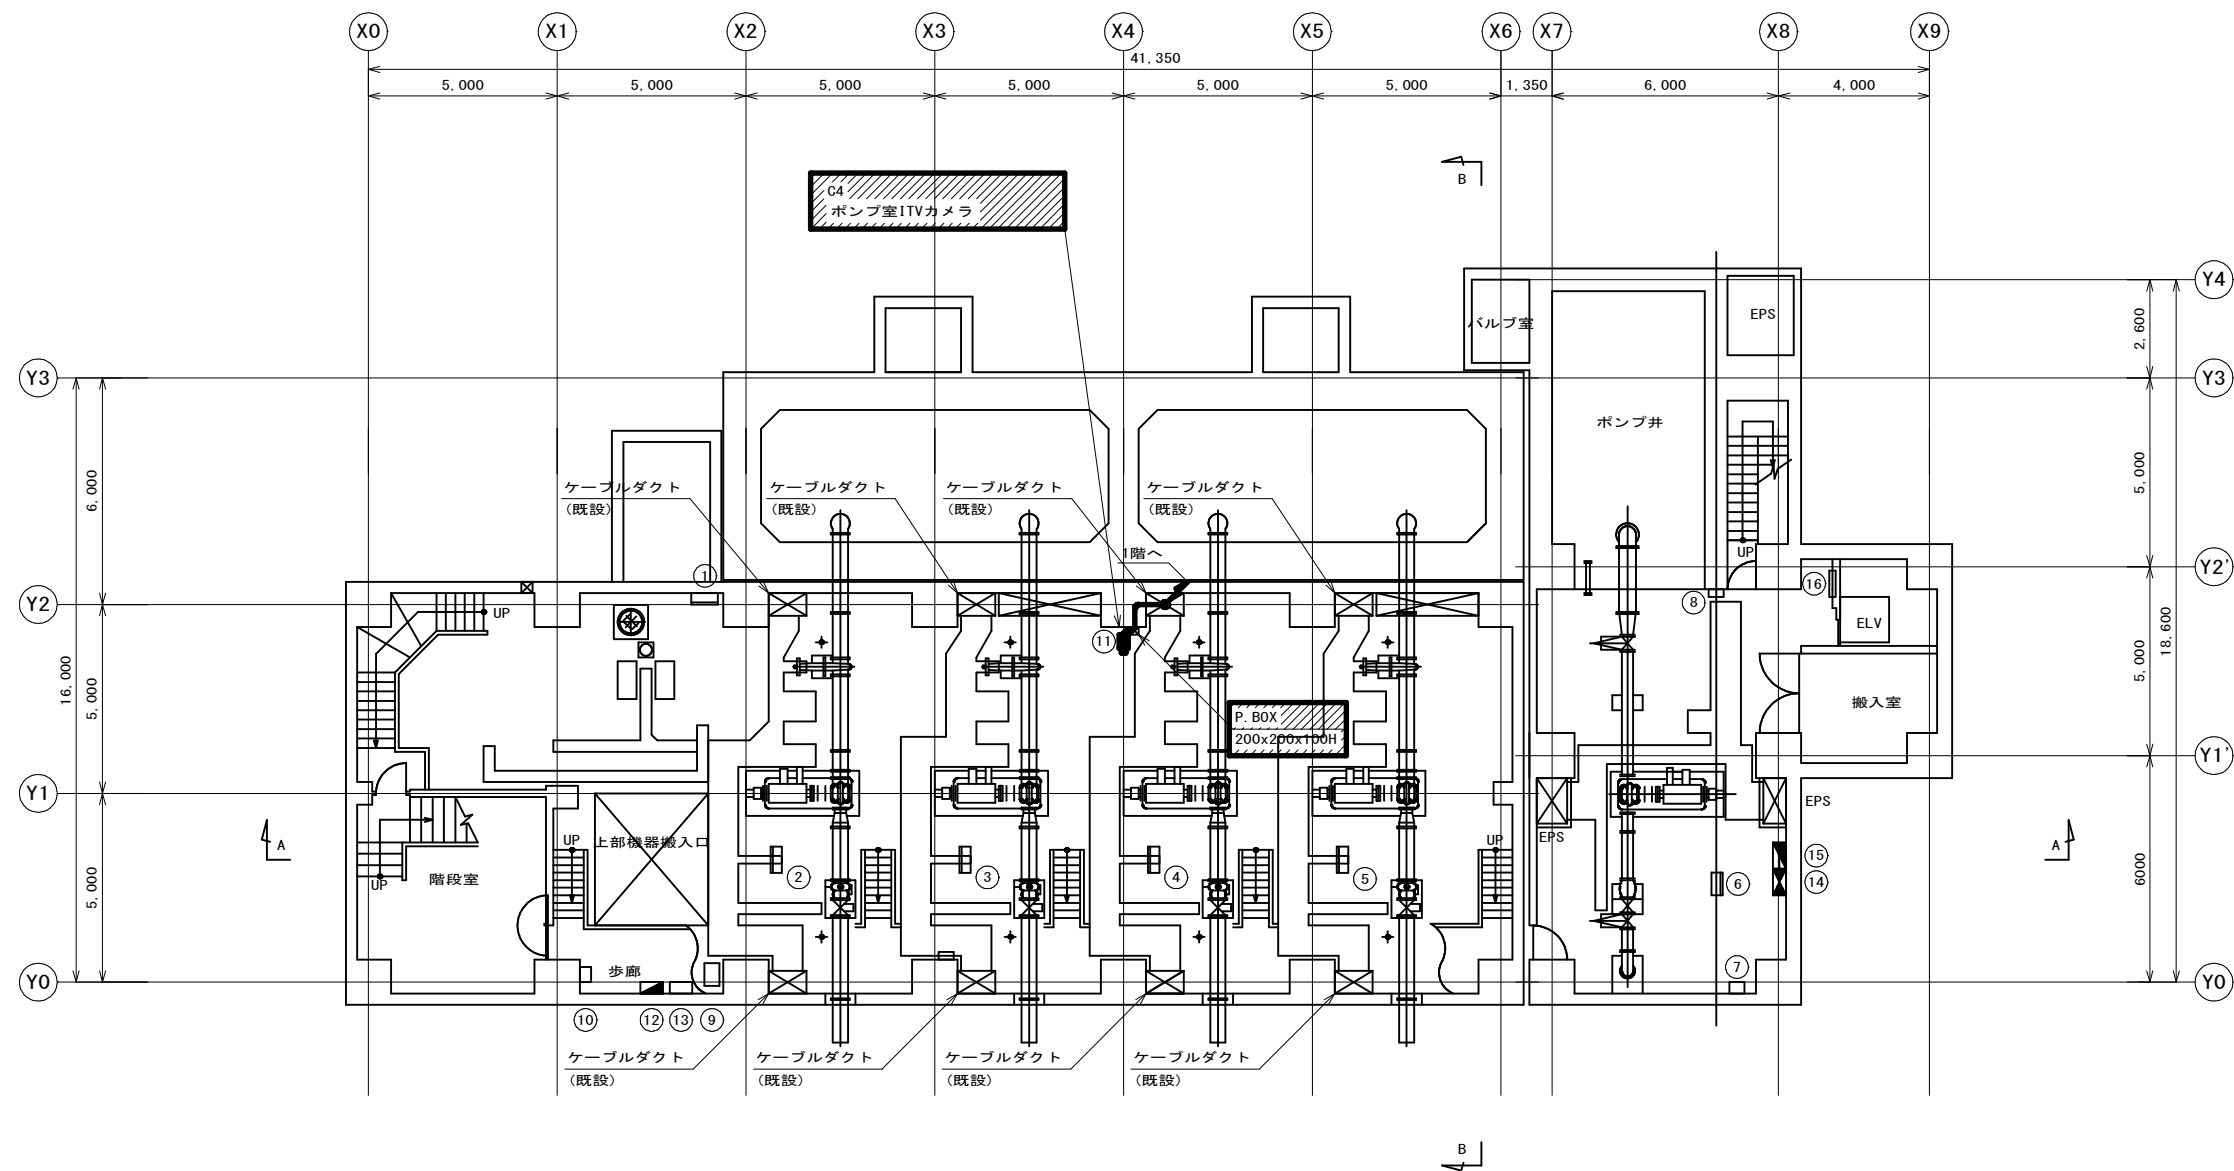

盤 名 称 一 覧 表							
番号	盤記号	盤 名 称	備 考	番号	盤記号	盤 名 称	備 考
①	XR-001	床排水ポンプ現場操作盤	既 設	⑪	C4	ポンプ室ITVカメラ	撤 去
②	PB-001	1号ポンプ現場操作盤	〃	⑫	L-B	電灯分電盤	既 設
③	PB-002	2号ポンプ現場操作盤	〃	⑬		SW. BOX	〃
④	PB-003	3号ポンプ現場操作盤	〃	⑭	P-B1FA	動力盤	〃
⑤	PB-004	4号ポンプ現場操作盤	〃	⑮	L-B1FA	電灯分電盤	〃
⑥	PB-005	5号ポンプ現場操作盤	〃	⑯	T-B1		〃
⑦		ホイスト電源箱	〃				
⑧		PHSアンテナ	〃				
⑨	AJA-2H	制御用地震計	〃				
⑩		ホイスト電源箱	〃				


注記
1.  は、撤去を示す。
2. 特記なきは既設を示す。

参考図

工 事 名	姉崎分場ITV設備更新工事		
図 面 名 称	管理本館地下1階配線図(撤去)		
図 面 枚 数	27 葉中 21	縮 尺	1/100
完 成	年 月 日	工事番号	施浄改9第5号
区 画 番 号	姉分-3	千葉県企業局	
整理番号		施 工 業 者	
所 長	次 長	課 長	設 計
所 長	次 長	課 長	監 督
所 長	次 長	課 長	製 図

管理本館1階配線図(撤去)

S=1/100

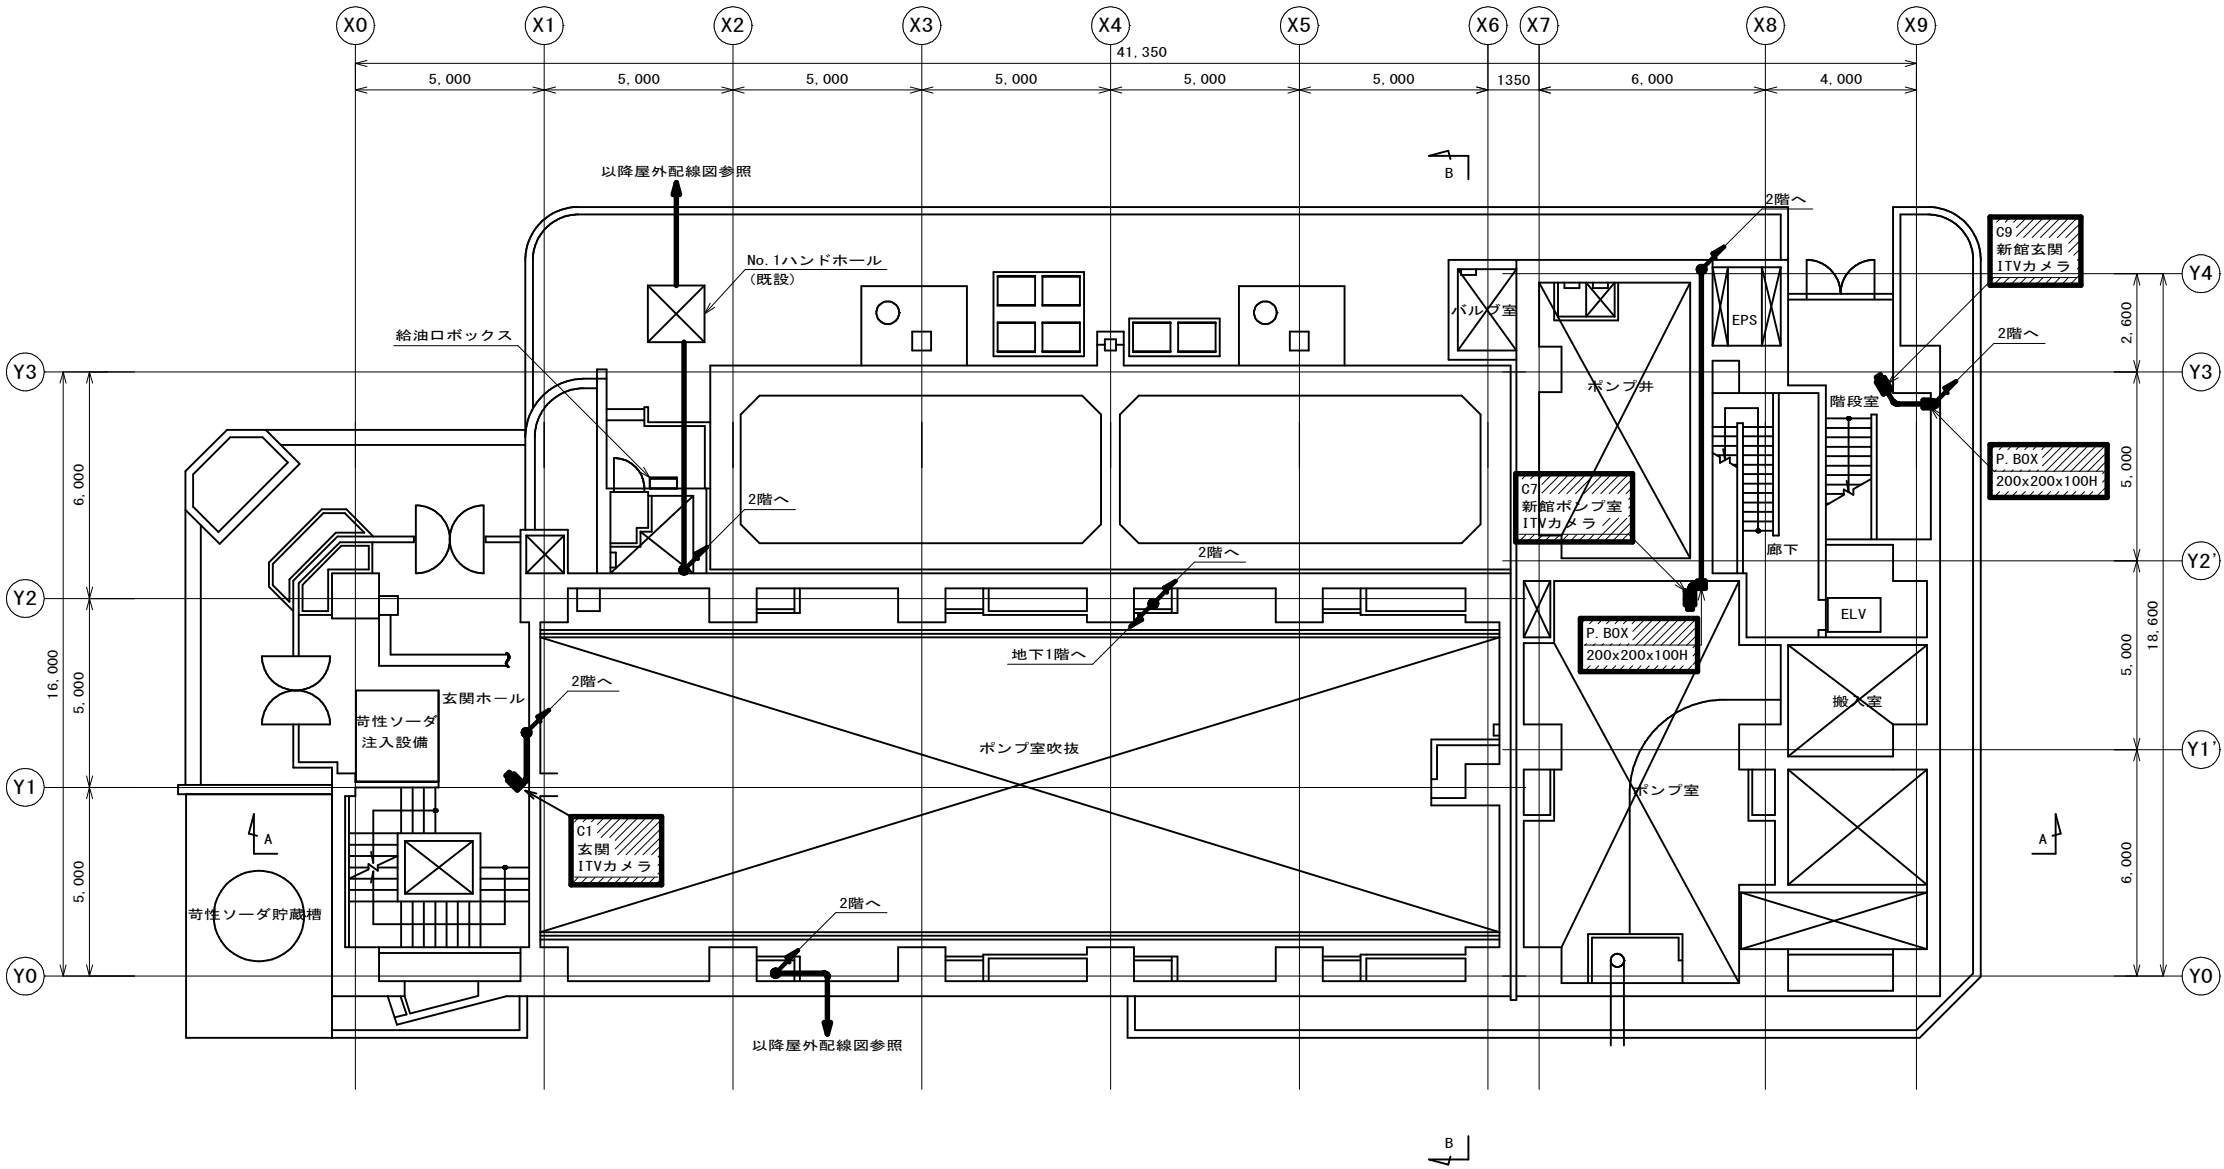


参考図

工 事 名	姉崎分場ITV設備更新工事												
図 面 名	管理本館1階配線図(撤去)												
図 面 枚 数	27 葉 中 22				縮 尺			1/100					
完 成	年 月 日				工事番号			施浄改9第5号					
区 画 番 号	姉分-3				千葉県企業局								
整理番号					施 工 業 者								
所 長 所 長	次				課			設			製		
	長				長			計			図		
	次				課			監			製		
	長				長			督			図		

注記
1. は、撤去を示す。
2. 特記なきは既設を示す。

管理本館2階配線図(撤去) S=1/100

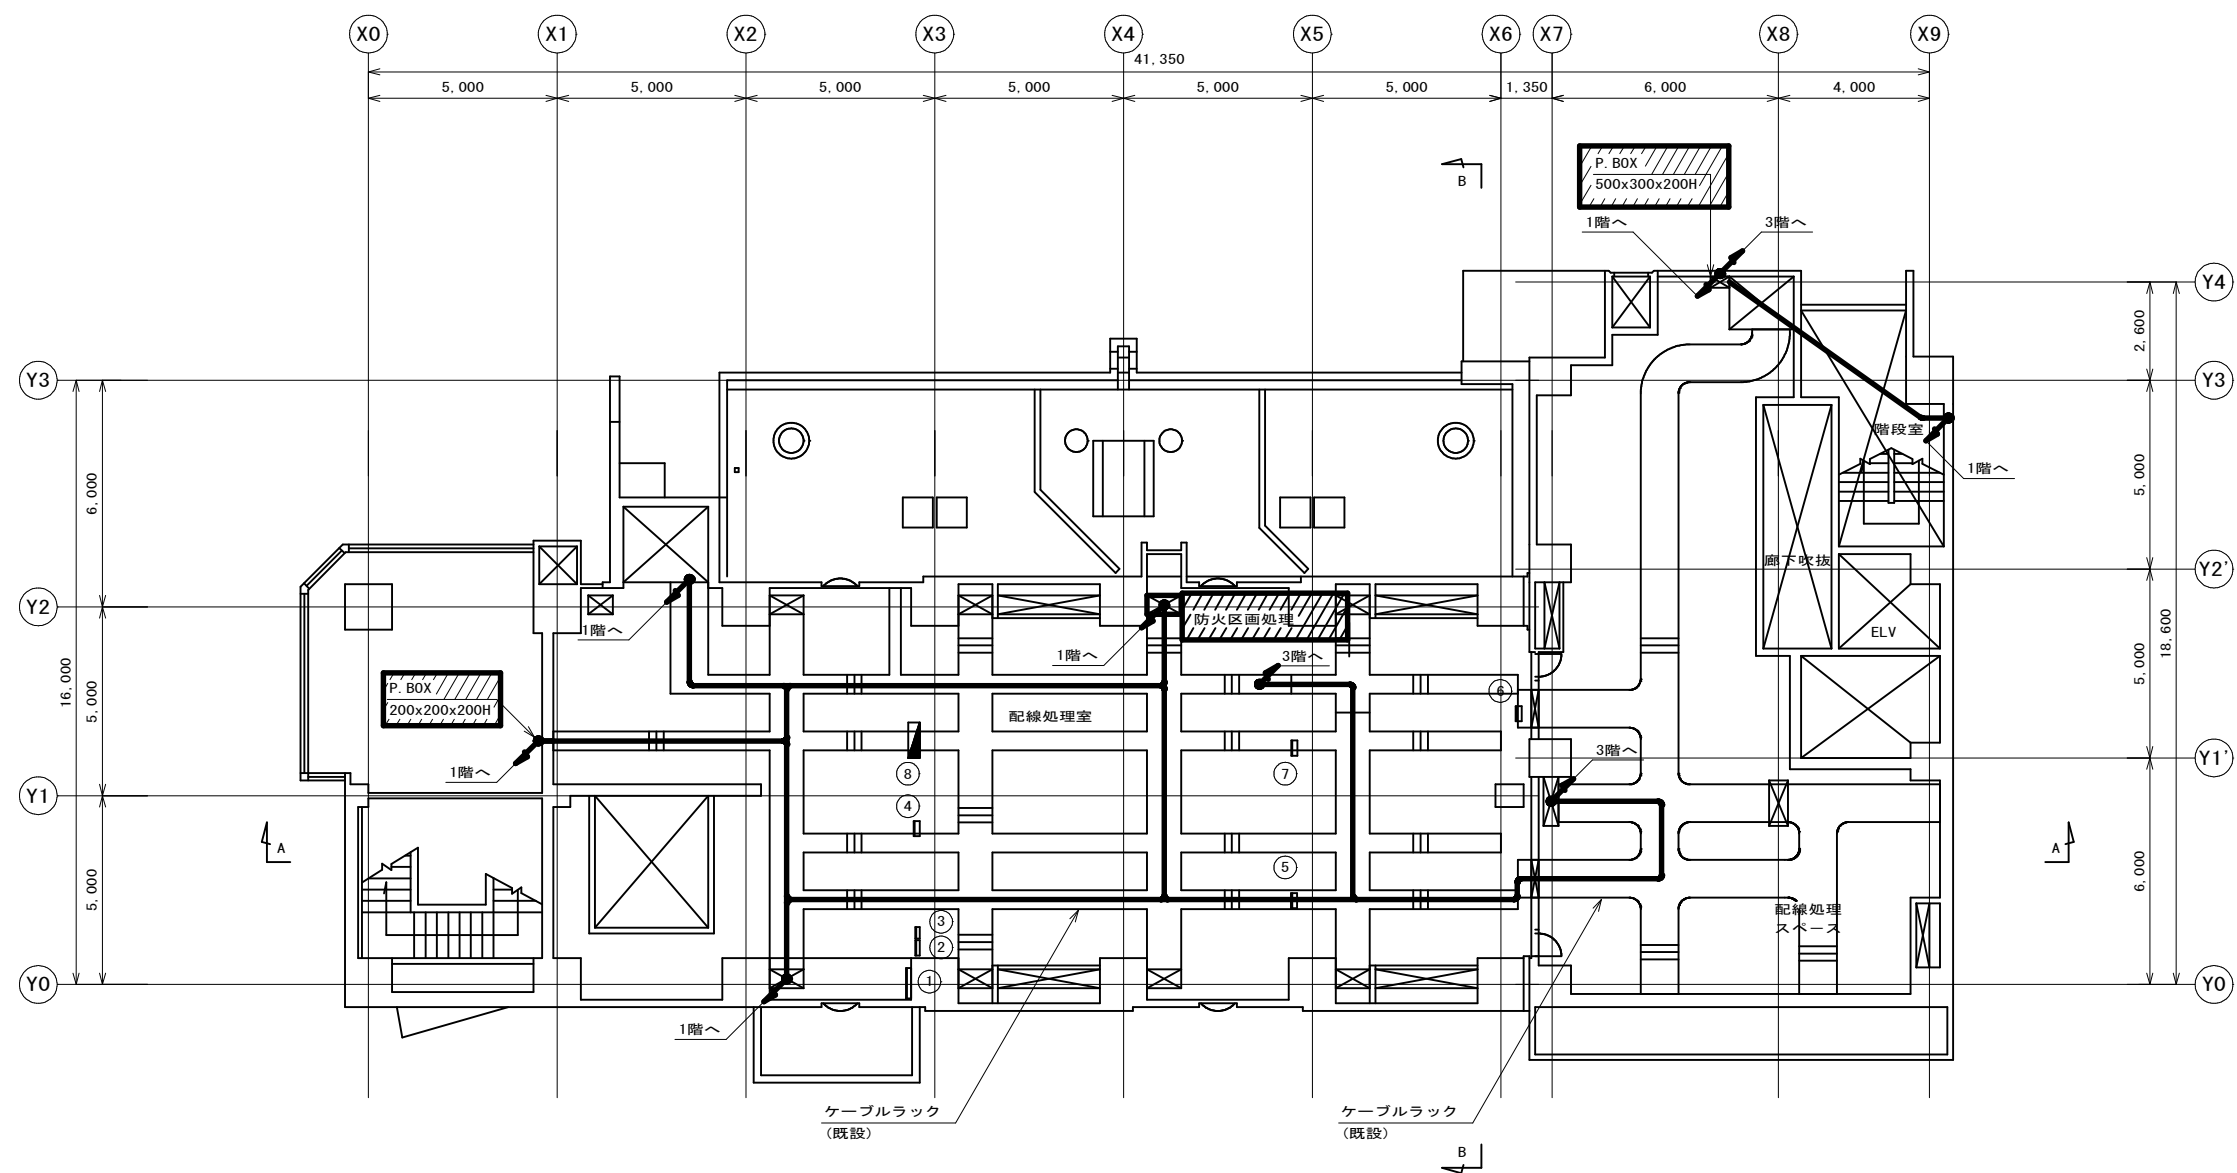

盤 名 称 一 覧 表

番号	盤記号	盤 名 称	備 考
①		接地端子箱	既 設
②		井戸中継箱	〃
③		電話端子盤	〃
④		NO. 1 空調機分電盤	〃
⑤		NO. 2 空調機分電盤	〃
⑥		NO. 3 空調機分電盤	〃
⑦		NO. 4 空調機分電盤	〃
⑧		屋外水銀灯照明分電盤	〃


注記

1. は、撤去を示す。
2. 特記なきは既設を示す。

参考図

工 事 名 称		姉崎分場ITV設備更新工事					
図 面 名 称		管理本館2階配線図 (撤去)					
図 面 枚 数		27 葉 中 23		縮 尺		1/100	
完 成		年 月 日		工事番号		施浄改9第5号	
区 画 番 号		姉分-3		千葉県企業局			
整理番号				施 工 業 者			
所 長		次 長		課 長		設 計	
所 長		次 長		課 長		監 督	
所 長		次 長		課 長		製 図	

管理本館3階配線図(撤去) S=1/100

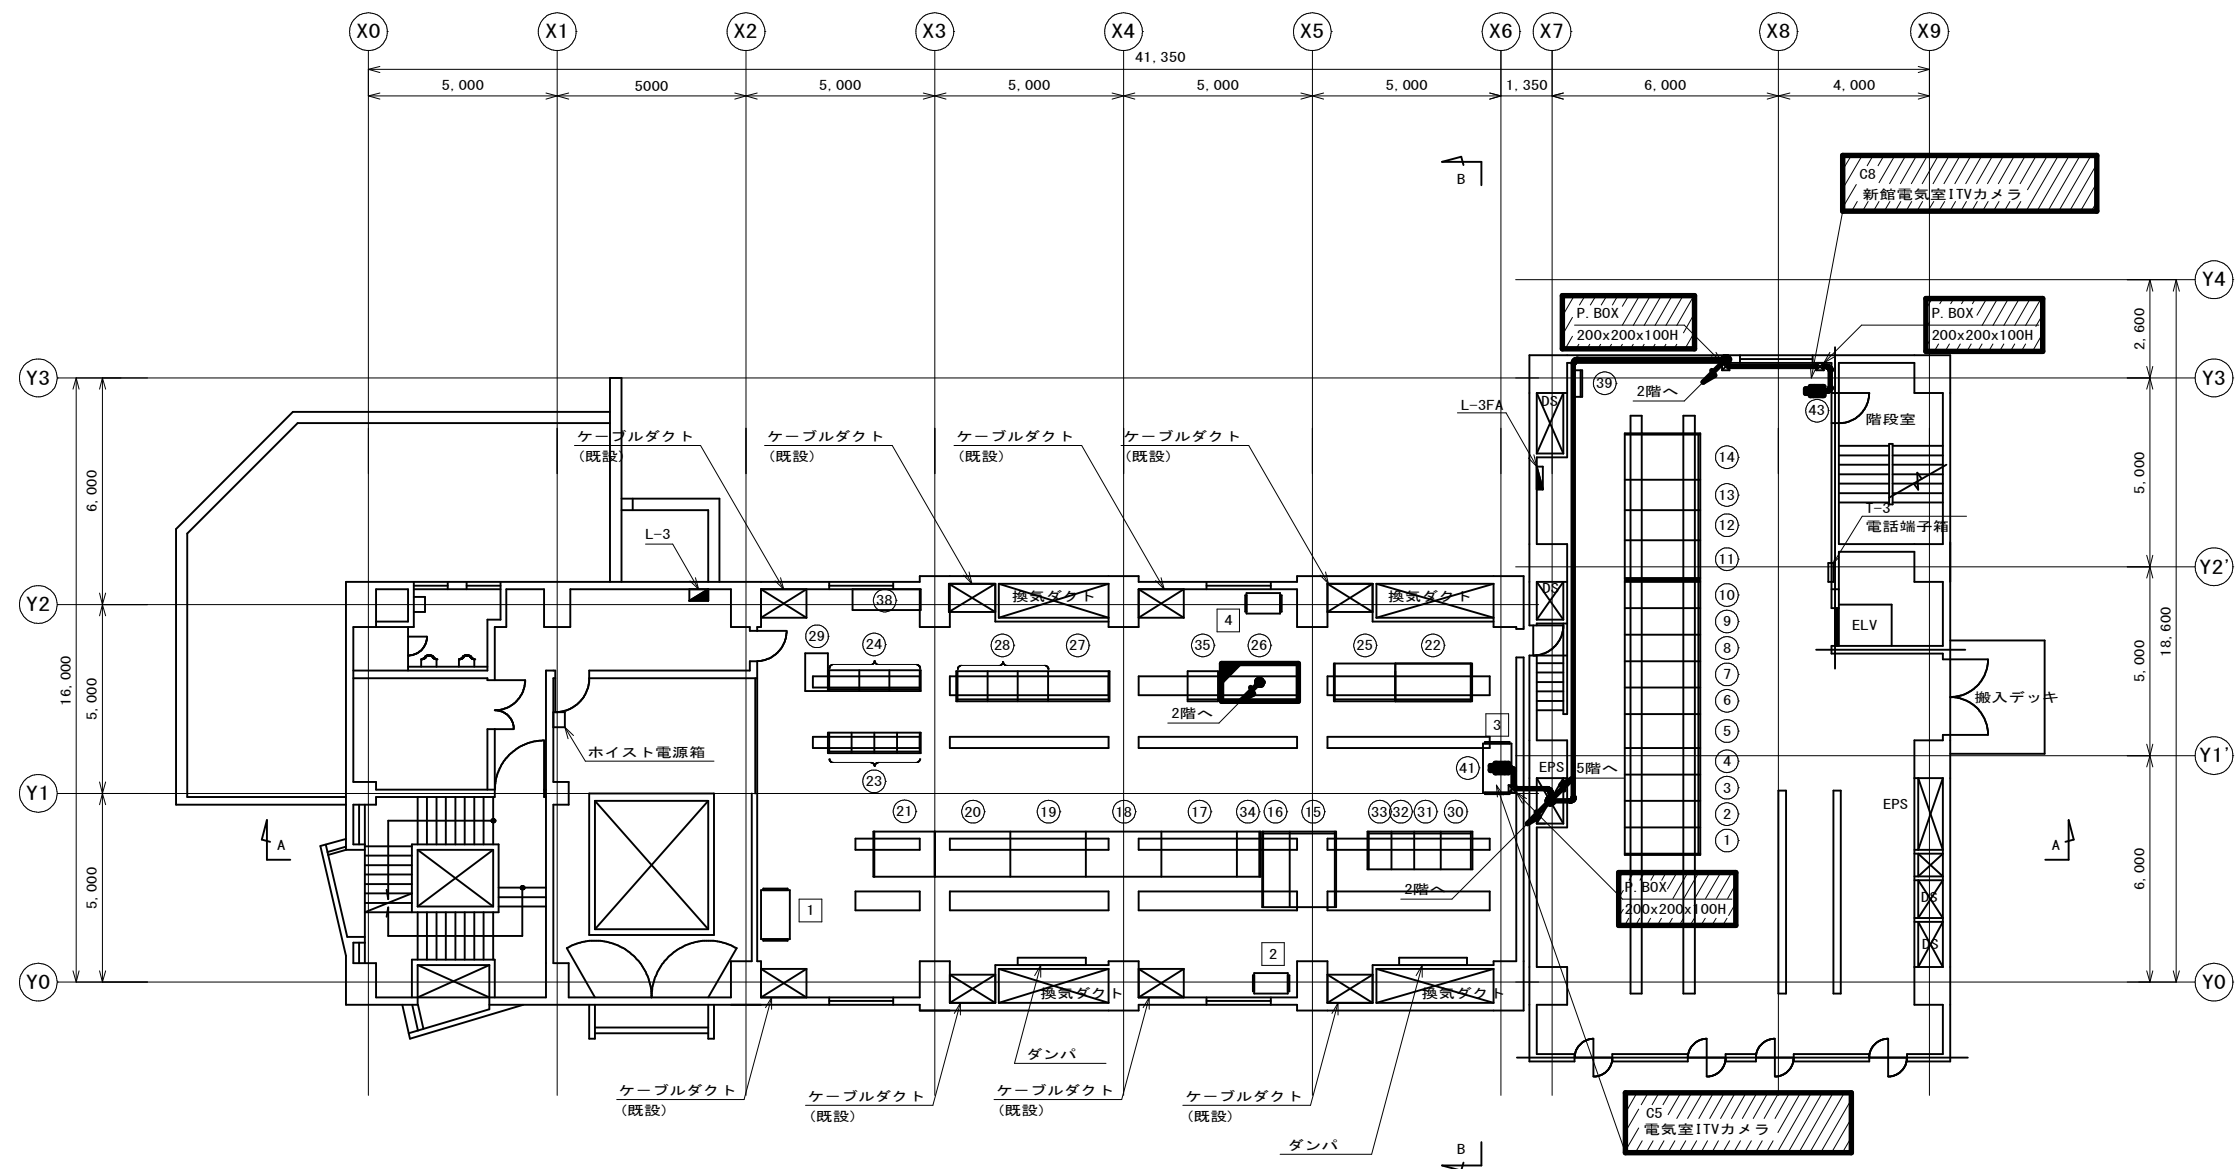

盤 名 称 一 覧 表


番号	盤記号	盤 名 称	備 考	番号	盤記号	盤 名 称	備 考	番号	盤記号	盤 名 称	備 考
①	EH-301	常用引込盤	既 設	①6	EL-301	ポンプ動力変圧器二次盤	既 設	③1	ED-302	整流器盤	既 設
②	EH-302	常用受電盤	〃	①7	VP-301	1号ポンプ盤	〃	③2	ED-303	CVCF盤	〃
③	EH-303	予備引込盤	〃	①8	VP-302	2号ポンプ盤	〃	③3	ED-304	CVCF分電盤	〃
④	EH-304	予備受電盤	〃	①9	VP-303	3号ポンプ盤	〃	③4	EL-306	5号井戸ポンプ一次盤	〃
⑤	EH-305	VCT盤	〃	②0	VP-304	4号ポンプ盤	〃	③5	CCK	君津広域水道企業団動力分電盤	〃
⑥	EH-306/307	ポンプ動力変圧器一次盤/VT盤	〃	②1	VP-305	5号ポンプ盤	〃				
⑦	EH-308/309	動力変圧器一次盤/単相変圧器一次盤	〃	②2	GL-301	自家発分電盤	〃				
⑧	EH-310/311	自家発連絡盤/予備	〃	②3	EC-301	動力設備コントロールセンタ	〃	③8		移動式炭酸ガス消火設備	既 設
⑨	EH-312	1号コンデンサ盤	〃	②4	ER-301～303	補助継電器盤(1～(3))	〃	③9		計器盤	東京電力殿
⑩	EH-313	2号コンデンサ盤	〃	②5	EL-304	建築動力主幹盤	〃				
⑪	ET-302	単相変圧器盤	〃	②6	EL-305	補機・照明分電盤	機能増設	④1	C5	電気室ITVカメラ	撤 去
⑫	EL-302	単相変圧器二次盤	〃	②7	KK-301	場内計装盤	既 設	④3	C8	新館電気室ITVカメラ	〃
⑬	EL-303	動力変圧器二次盤	〃	②8	KK-302～304	プロセスコントローラ盤(1～(3))	別途工事(機能増設)				
⑭	ET-303	動力変圧器盤	〃	②9	TRDK	電磁流量変換器盤	既 設				
⑮	ET-301	ポンプ動力変圧器盤	〃	③0	ED-301	蓄電池盤	〃				

参考図

工 事 名 称	姉崎分場ITV設備更新工事									
図 面 名 称	管理本館3階配線図(撤去)									
図 面 枚 数	27 葉 中 24				縮 尺			1/100		
完 成	年 月 日				工事番号			施浄改9第5号		
区 画 番 号	姉分-3				千葉県企業局					
整理番号					施 工 業 者					
所 長 所 長 所 長	次 長		課 長		設 計		製 図			
	次 長		課 長		監 督		製 図			

- 注記
- は、撤去を示す。
 - は、機能増設を示す。
 - 特記なきは既設を示す。

管理本館5階配線図(撤去) S=1/100

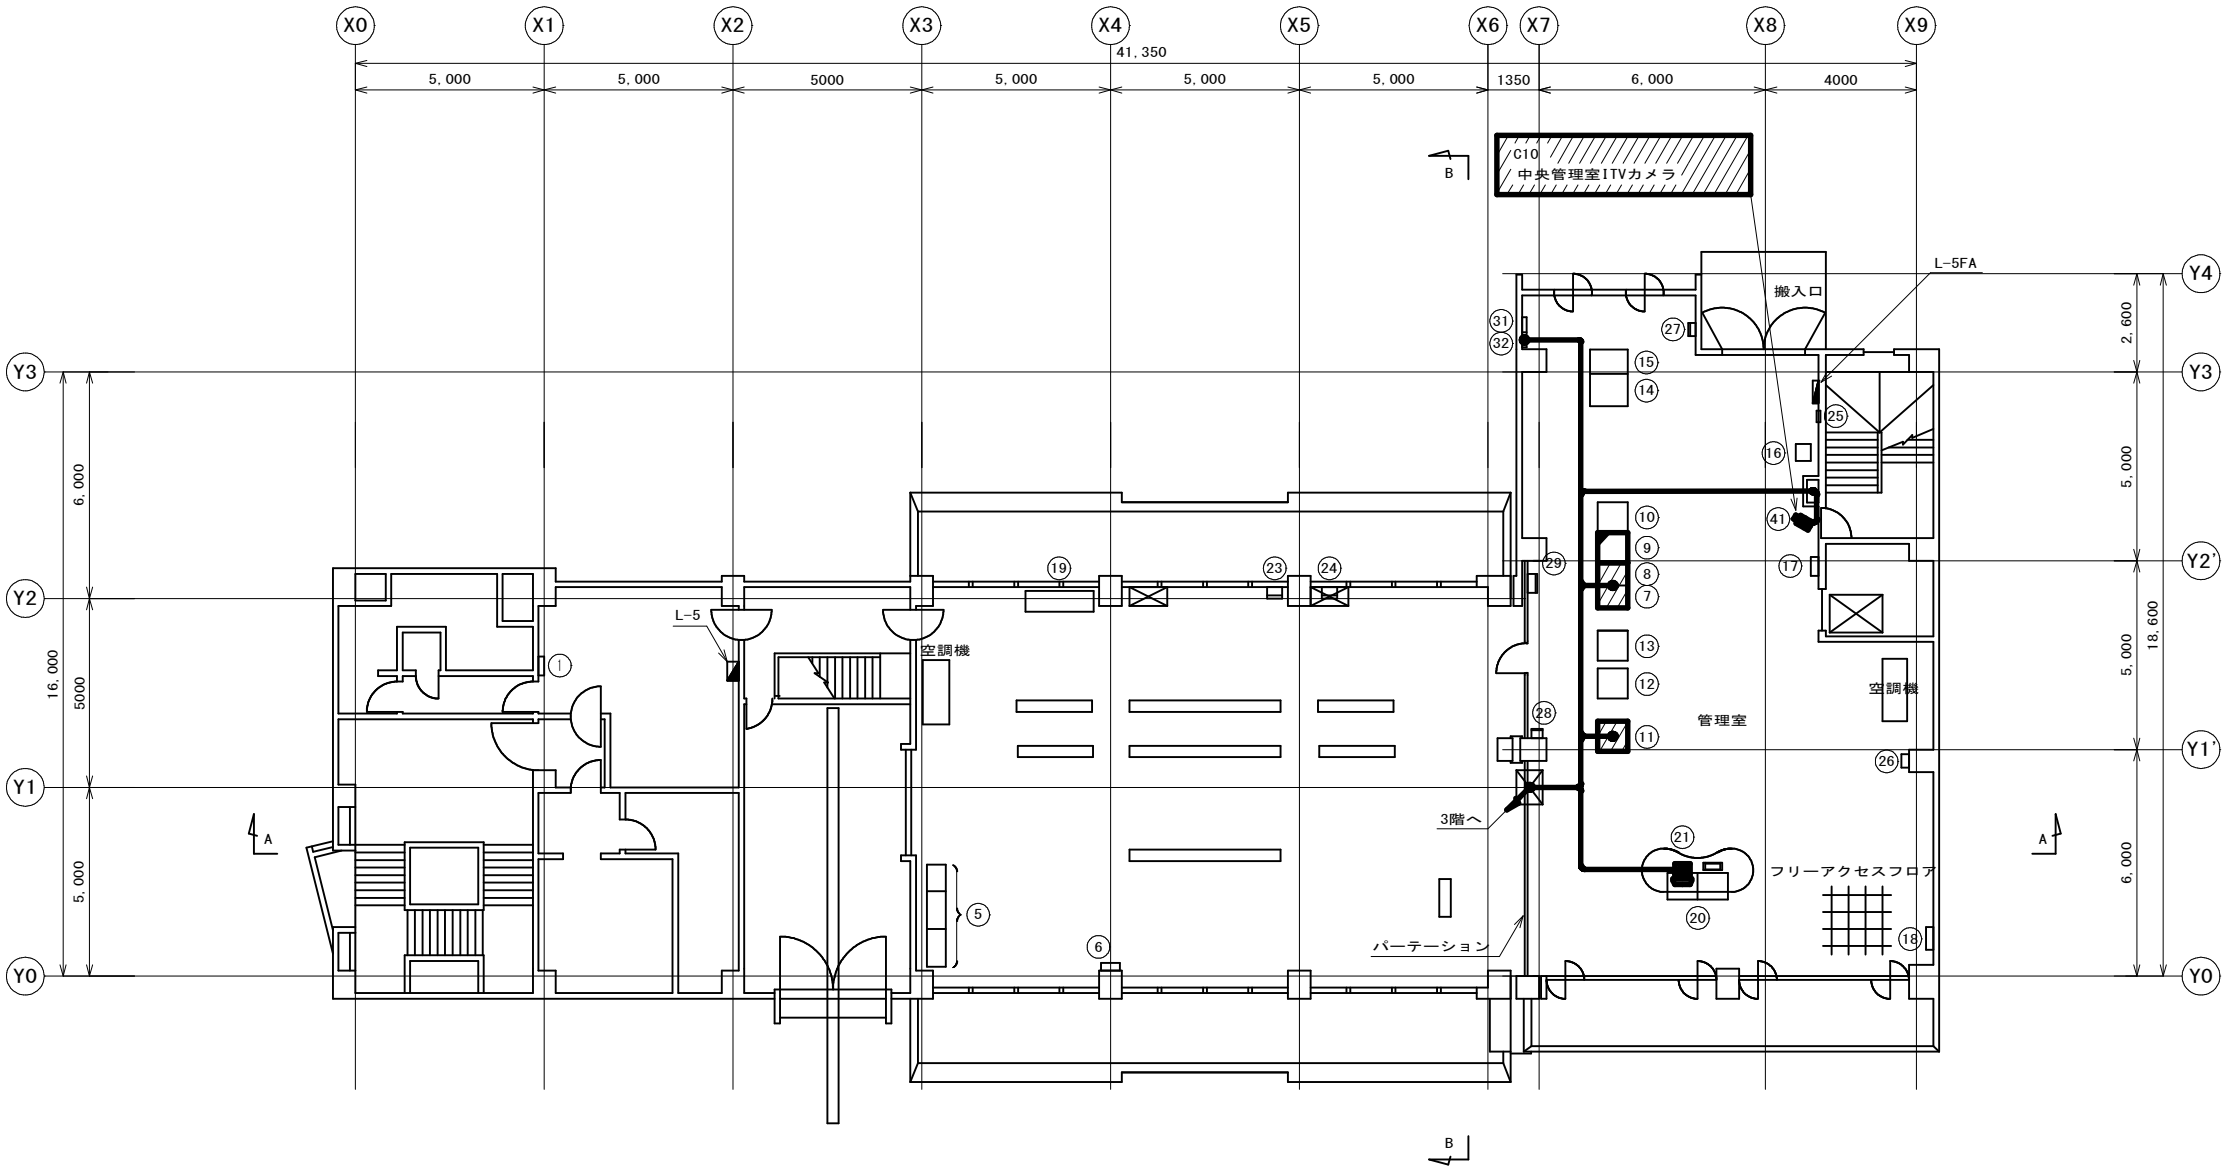

盤名称一覧表

番号	盤記号	盤名称	備考	番号	盤記号	盤名称	備考	番号	盤記号	盤名称	備考
①		自火報複合盤	既設	⑬				③①		ONU端子箱	既設
				⑭	PB-X	電話交換器	既設	③②		L3SW収納箱	〃
				⑮	RL-01	乾燥空気充填装置盤	〃				
				⑯		中央操作盤	〃				
				⑰		移動式炭酸ガス消化設備	〃				
⑤	P-5	動力操作盤	既設	⑱	KK-501	監視制御装置	機能増設(別途工事)				
⑥		空調自動制御盤	〃	⑲	KK-502	ITV操作卓(モニタ、操作部、スピーカ)	撤去				
⑦	IM-01	ITV制御盤Ⅰ	撤去	⑳							
⑧	IM-02	ITV制御盤Ⅱ	〃	㉑		姉崎分場801局中継端子箱	既設				
⑨	FM-01	姉崎分場遠方監視制御盤Ⅰ	機能増設※1	㉒		電話用端子盤	〃				
⑩	FM-02	姉崎分場遠方監視制御盤Ⅱ	機能増設(別途工事)	㉓	T-5	電話用端子盤	〃				
⑪	ITV-A01	ITV制御装置	撤去	㉔		手元開閉器(パッケージ1)	〃	④①	C10	中央管理室ITVカメラ	撤去
⑫	CTR-JR201A	姉崎分場コントローラ盤	既設	㉕		手元開閉器(パッケージ2)	〃				
⑬	KK	君津広域水道企業団監視操作盤	〃	㉖		給・排気ダンパモード切換	〃				
⑭	EDC-01	直流電源盤	〃	㉗		青葉台小学校浄水水質テレメータ	〃				
⑮	EDC-02	インバータ盤	〃	㉘							



※1 別途工事にて機能増設予定

注記
1. は、撤去を示す。
2. は、機能増設を示す。
3. 特記なきは既設を示す。

参考図

工 事 名 称	姉崎分場ITV設備更新工事						
図 面 名 称	管理本館5階配線図(撤去)						
図 面 枚 数	27 葉中 25		縮 尺		1/100		
完 成	年 月 日		工事番号		施浄改9第5号		
区 画 番 号	姉分-3		千葉県企業局				
整理番号			施 工 業 者				
所	次		課		設		製
長	長		長		計		図
所	次		課		監		製
長	長		長		督		図

管理本館断面図(撤去) S=1/100

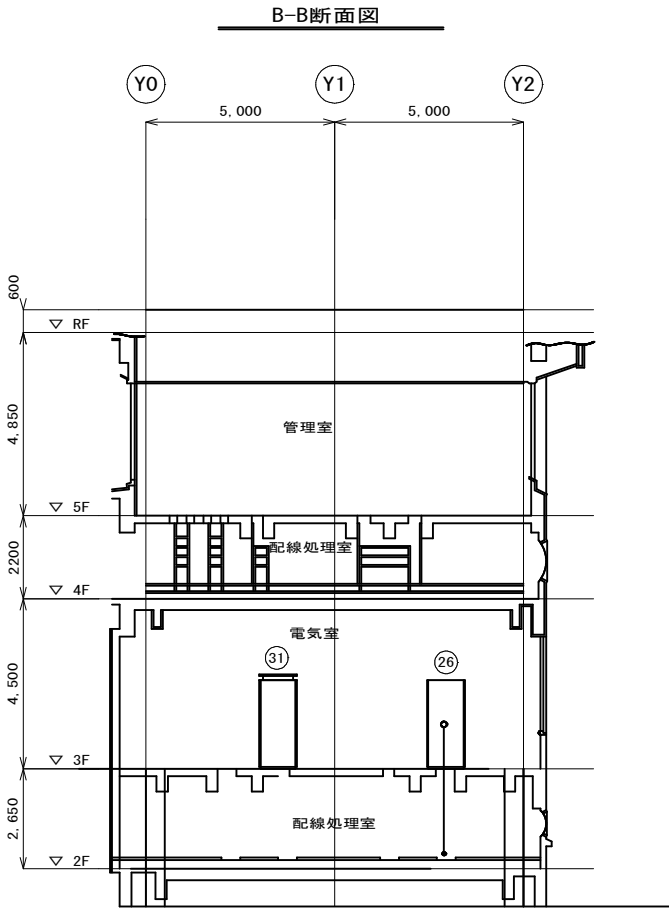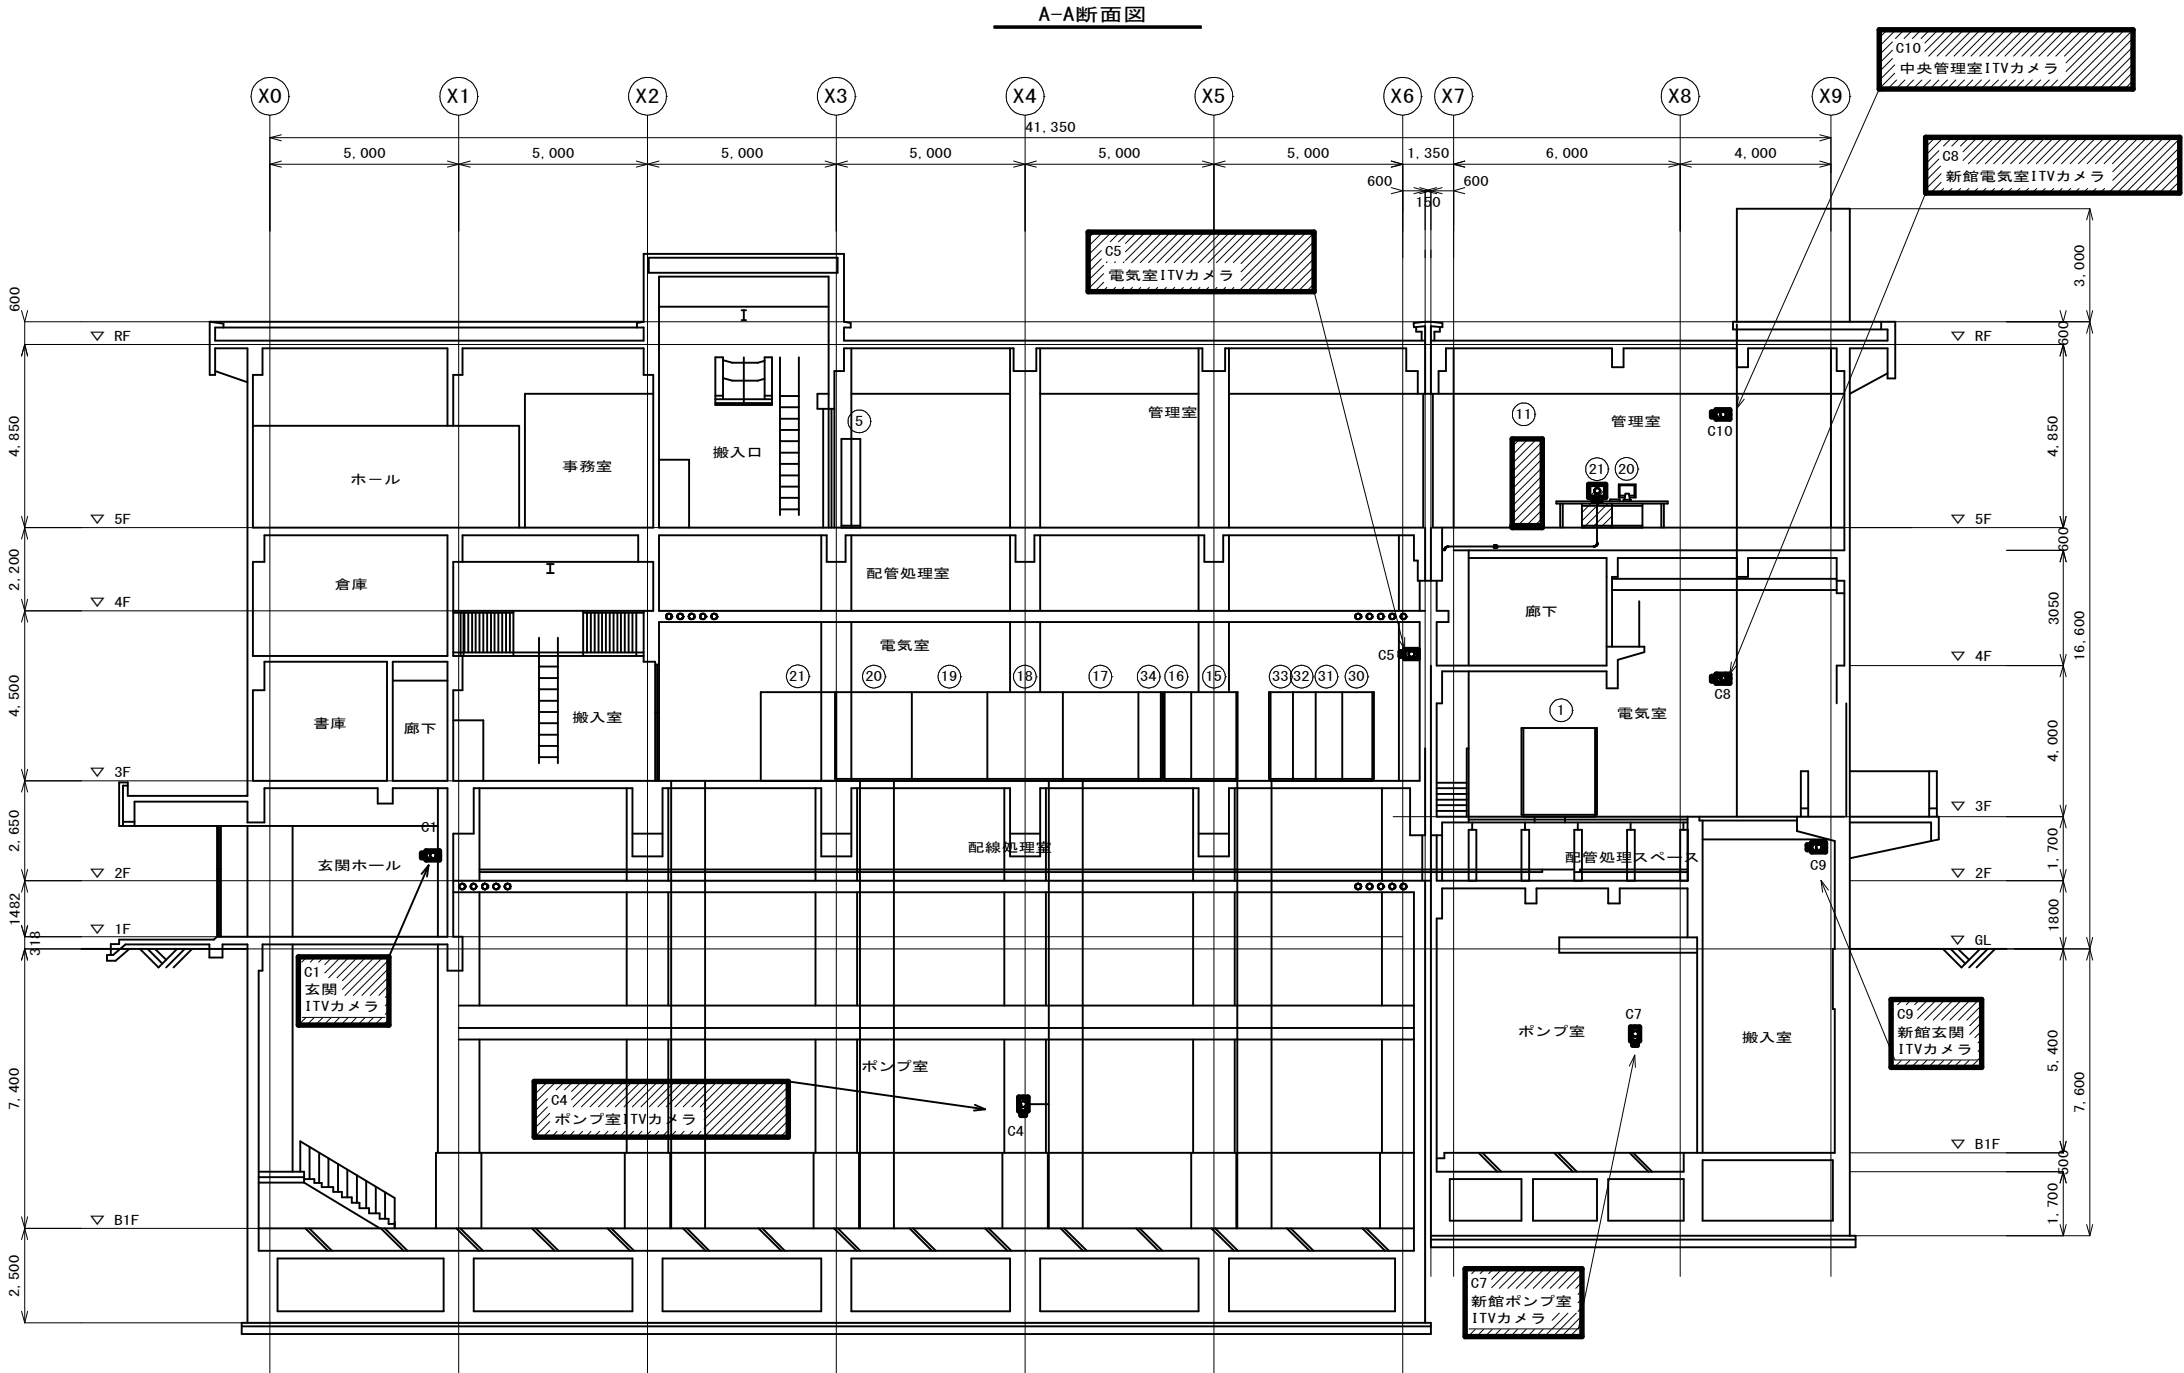

管理室 盤名称一覧表


番号	盤記号	盤名称	備考
(1)	ITV-A01	ITV制御装置	撤去
(20)	KK-501	監視制御装置	既設
(21)	KC-502	ITV操作卓(OA卓)	撤去

参考図

注記
1. は、撤去を示す。
2. 特記なきは既設を示す。


工 事 名 称	姉崎分場ITV設備更新工事			
図 名	管理本館断面図(撤去)			
図 面 枚 数	27 葉中 26	縮 尺	1/100	
完 成	年 月 日	工事番号	施浄改9第5号	
区 画 番 号	姉分-3	千葉県企業局		
整理番号		施 工 業 者		
所 長	次 長	課 長	設 計	製 図
所 長	次 長	課 長	監 督	製 図

薬注室配線図(撤去) S=1/50

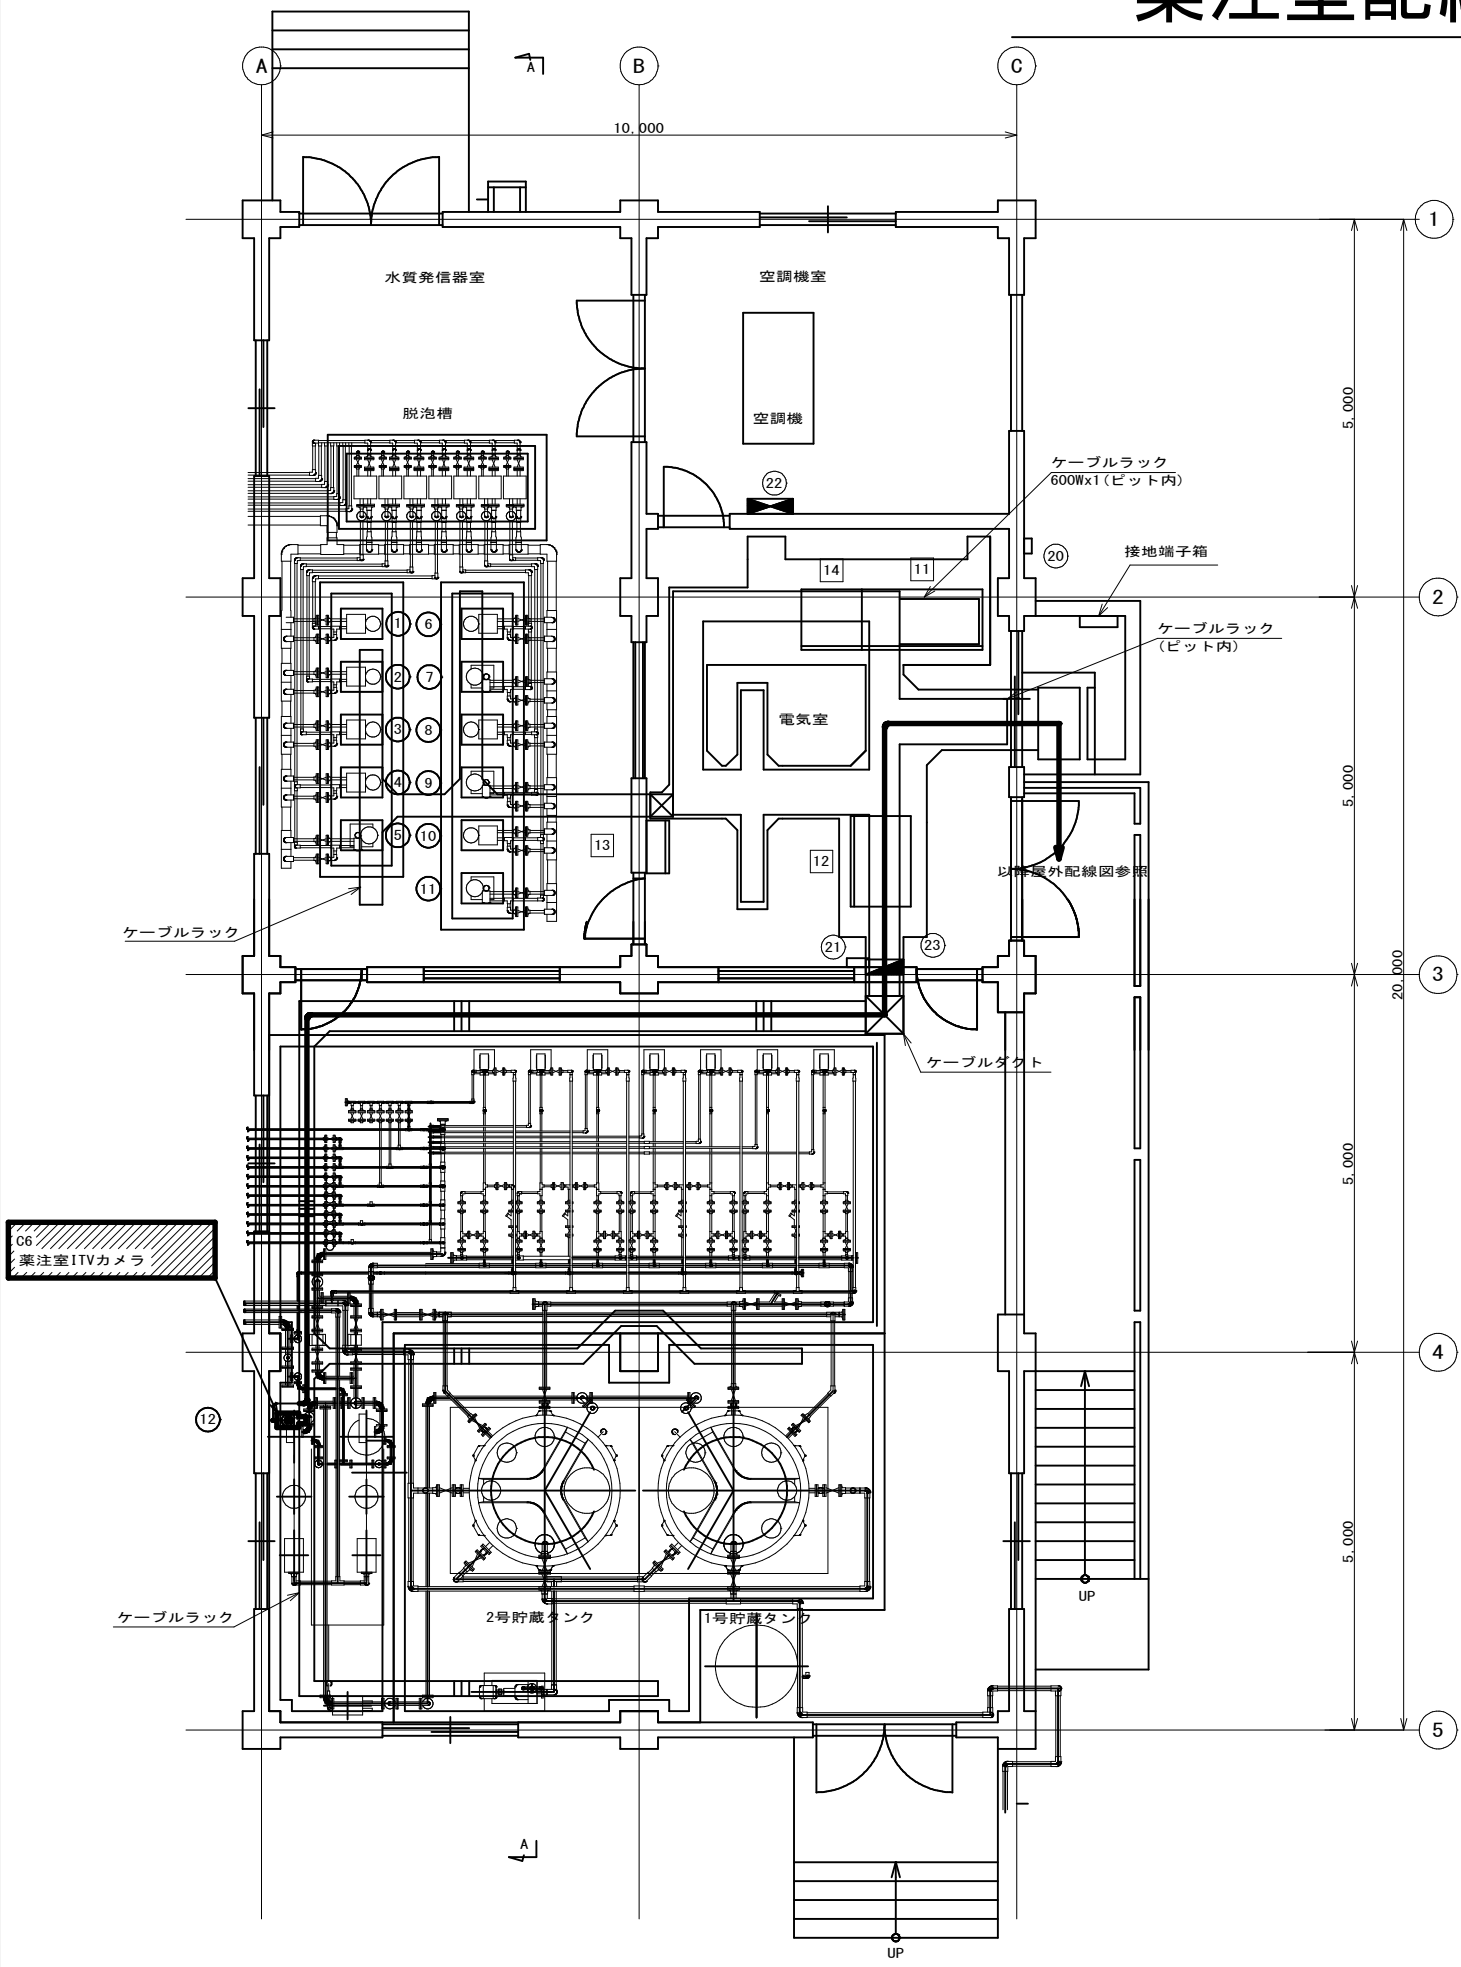

盤 名 称 一 覧 表			
番号	盤記号	盤 名 称	備 考
①	CL-1	沈砂池残留塩素計	既 設
②	CL-2	1～3号配水池残留塩素計	〃
③	CL-3	4号配水池残留塩素計	〃
④	CL-4	低区系配水残留塩素計	〃
⑤	PH-1	低区系配水PH計	〃
⑥	CL-5	高区系配水残留塩素計	〃
⑦	PH-2	高区系配水PH計	〃
⑧	CL-6	福増系送水残留塩素計	〃
⑨	PH-3	福増系送水PH計	〃
⑩	CL-7	君津流入残留塩素計	〃
⑪	PH-4	君津流入PH計	〃
⑫	C6	薬注室ITVカメラ	撤 去
⑪	CR-101	薬注動力制御盤(1)	既 設
⑫	CR-102	薬注動力制御盤(2)	〃
⑬	CK-102	薬注伝送装置盤	〃
⑭	CK-101	薬注計装盤	〃
⑳		PHSアンテナ	〃
㉑		電話端子盤	〃
㉒	P-1	動力操作盤	〃
㉓		電灯分電盤	〃

薬注室A-A断面図

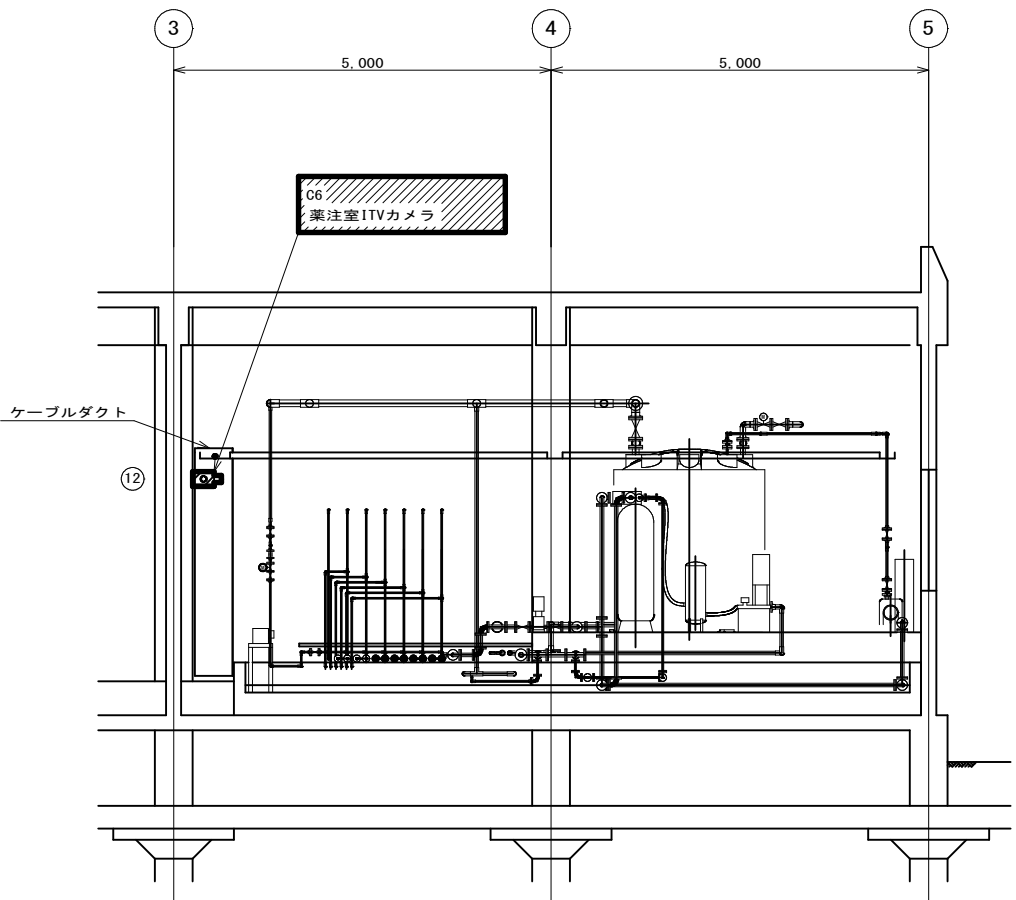

参考図

工 事 名 称	姉崎分場ITV設備更新工事				
図 面 名 称	薬注室配線図(撤去)				
図 面 枚 数	27 葉 中 27		縮 尺		1/50
完 成	年 月 日		工事番号		施浄改9第5号
区 画 番 号	姉分-3		千葉県企業局		
整理番号			施 工 業 者		
所 長	次 長		課 長	設 計	製 図
所 長	次 長		課 長	監 督	製 図

- 注記
- ⑫ は、撤去を示す。
 - 特記なきは既設を示す。