

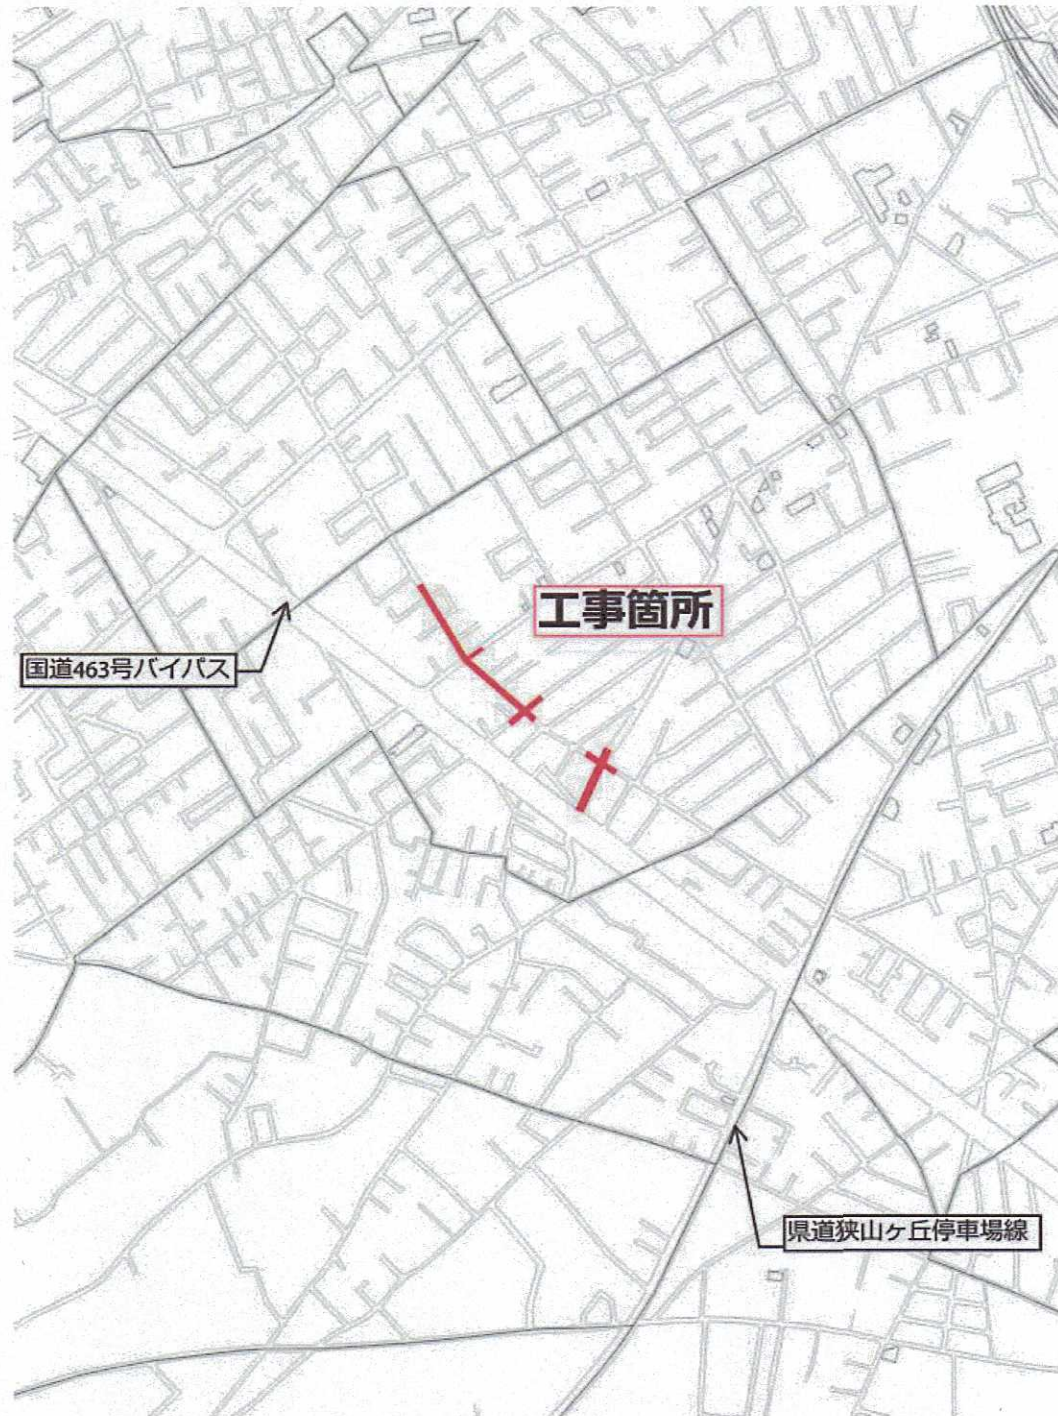
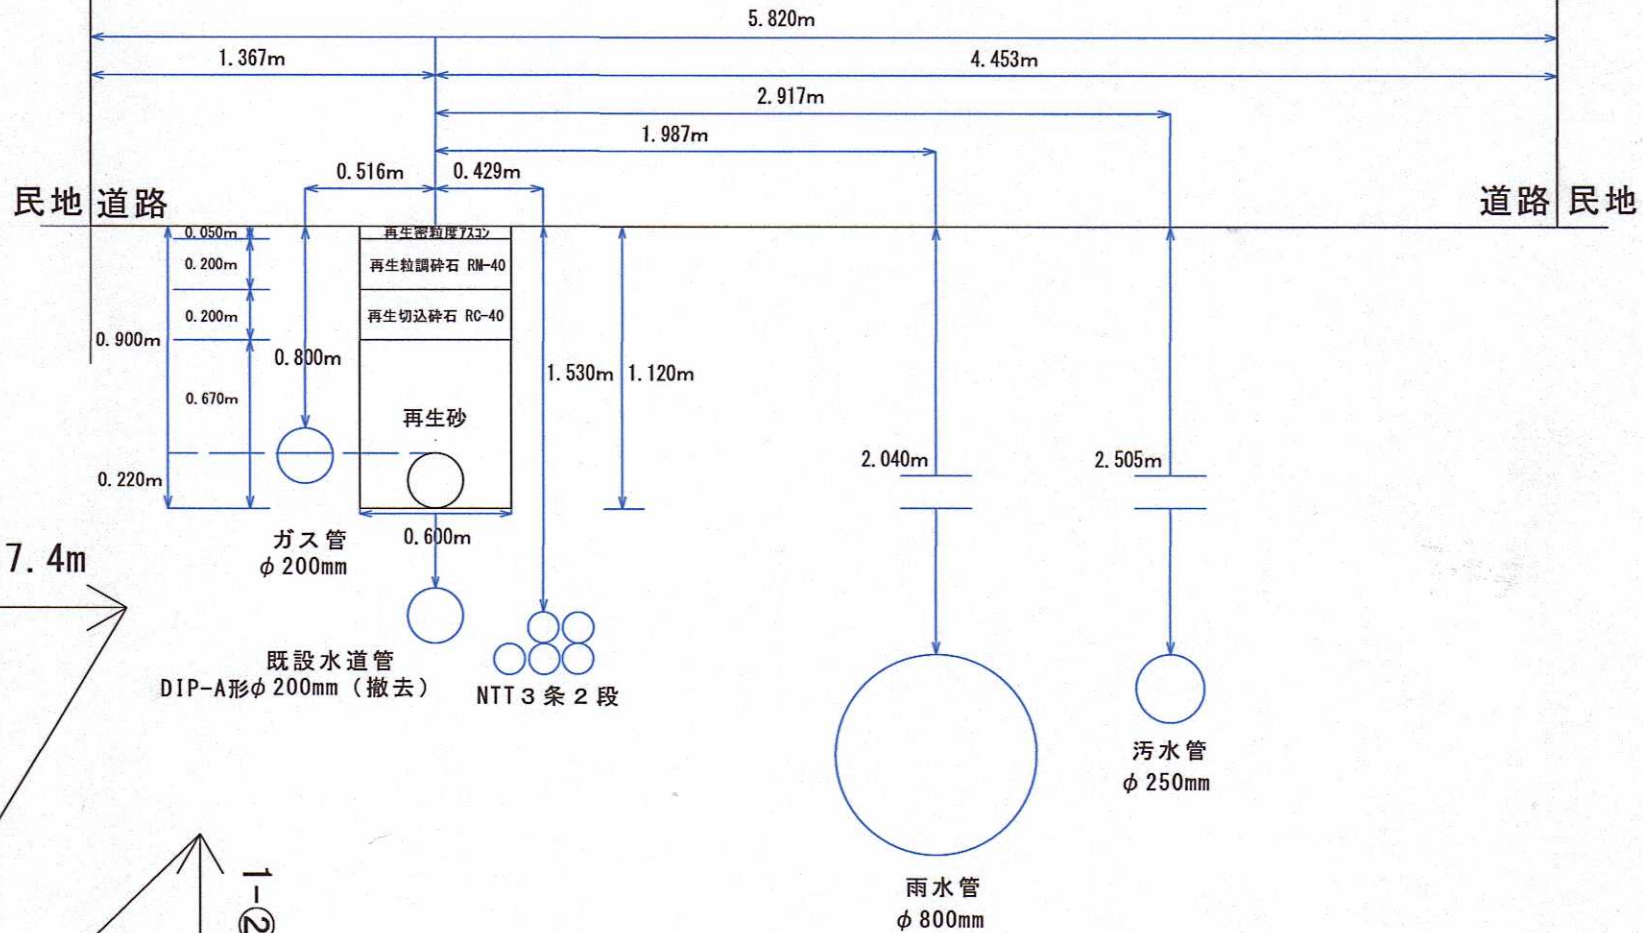


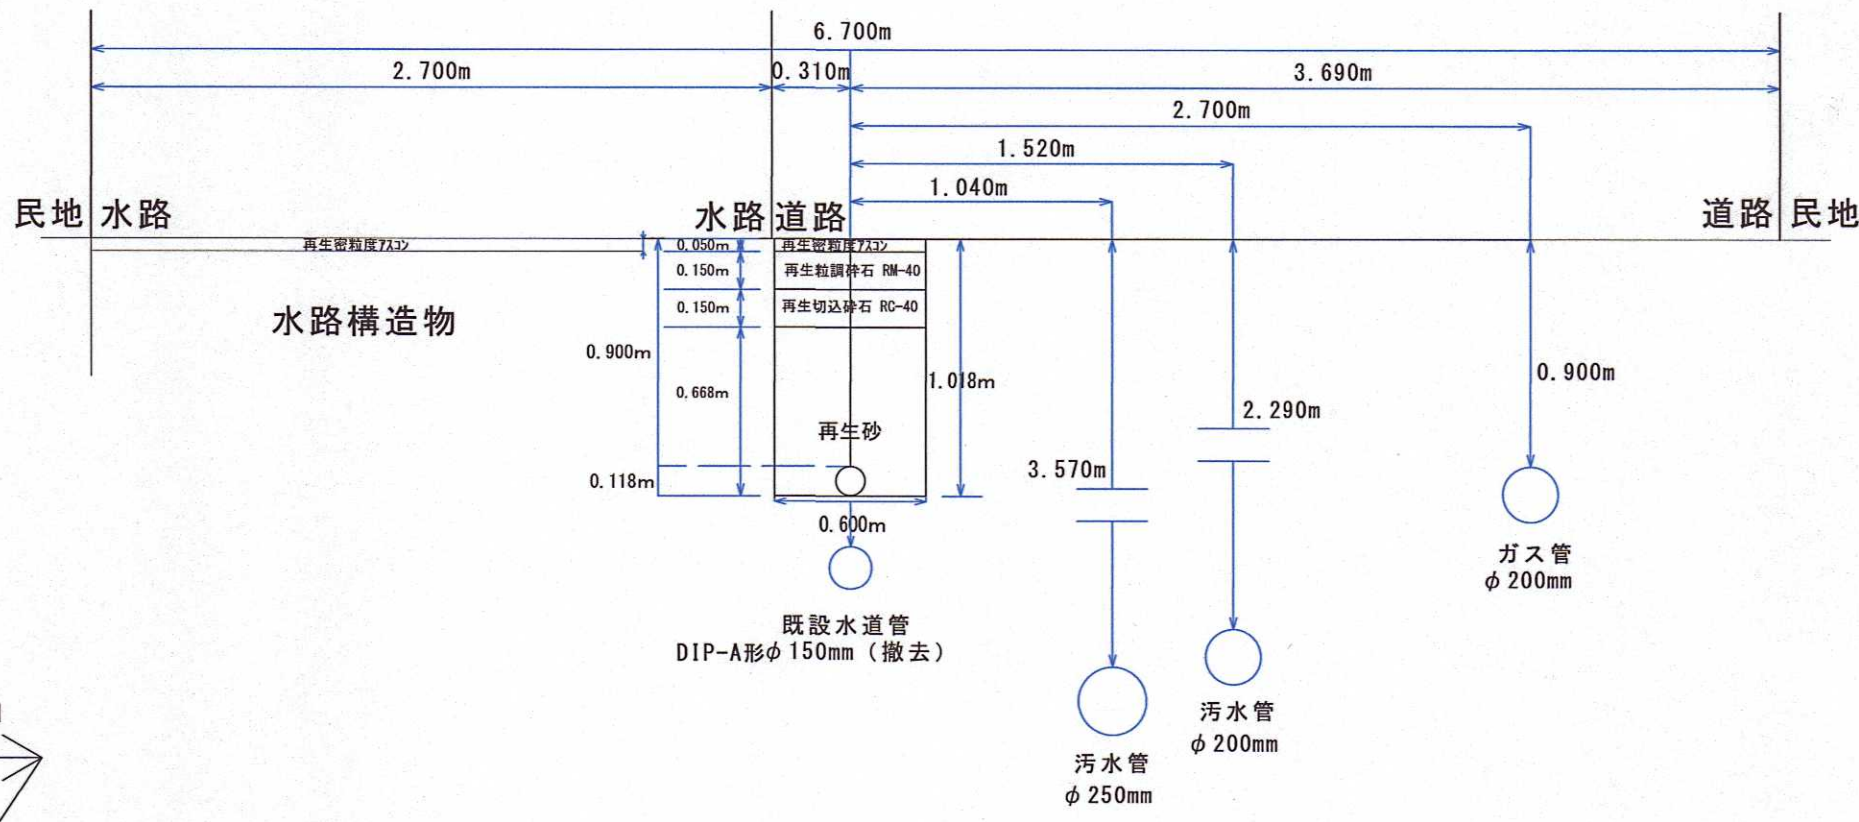

工事内訳

種別	形状寸法	数量	単位	摘要
配水管布設工 (DIP)	200mm	172.4	m	1 種管 (GX形) 内面エポキシ樹脂粉体塗装
	150mm	29.2	m	1 種管 (GX形) 内面エポキシ樹脂粉体塗装
	100mm	76.9	m	1 種管 (GX形) 内面エポキシ樹脂粉体塗装
計		278.5	m	
仕切弁設置工	200mm	5.0	基	水道用ソフトシール弁 (GX形)
	150mm	2.0	基	水道用ソフトシール弁 (GX形)
	100mm	5.0	基	水道用ソフトシール弁 (GX形)
消火栓設置工	200mm × 75mm	1.0	基	補修弁レバー式
	150mm × 75mm	1.0	基	補修弁レバー式
排水栓設置工	200mm × 75mm	1.0	基	補修弁レバー式
	100mm × 75mm	1.0	基	補修弁レバー式
給水装置分岐替工		30.0	箇所	
本復旧工	市道45型、35型	1700.0	m ²	舗装厚5cm
	県道110型	33.0	m ²	舗装厚26cm

1	Φ50	2	Φ30	3	Φ50	4	Φ30	5	Φ25	6	Φ25	7	Φ25	8	Φ25
セ	135237外13	セ	96875外15	セ	105954外20	セ	121672外1	セ	4202	セ	7253	セ	47804	セ	30182
	道路接続		道路接続		道路接続		道路接続		道路接続		宅地内止水		宅地内止水		道路接続
9	Φ50	10	Φ25	11	Φ25	12	Φ25	13	Φ30	14	Φ30	15	Φ25	16	Φ25
セ	24579外8	セ	18541	セ	154360	セ	25157	セ	15415外3	セ	165855外1	セ	158693	セ	158692
	道路接続		権利残し		道路接続		宅地内止水		道路止水		道路接続		道路接続		道路接続
17	Φ25	18	Φ25	19	Φ30	20	Φ30	21	Φ25	22	Φ50	23	Φ25	24	Φ50
セ	158691	セ	15291	セ	27475	セ	38080	セ	154535外4	セ	28208外7	セ	19296	セ	35996外30
	道路接続		権利残し	土	宅地内止水	Co	宅地内止水	Co	宅地内止水		道路接続	Co	宅地内止水		道路接続
25	Φ30	26	Φ50	27	Φ25	28	Φ50	29	Φ25	30	Φ50	31	Φ50	32	Φ25
セ	37730	セ	110080外3	セ	123837	セ	110076外7	セ	123838	セ	124646外5	セ	41668外3	セ	123836
As	道路止水		道路接続		道路接続		道路接続		道路接続		道路接続	As	道路止水		道路接続

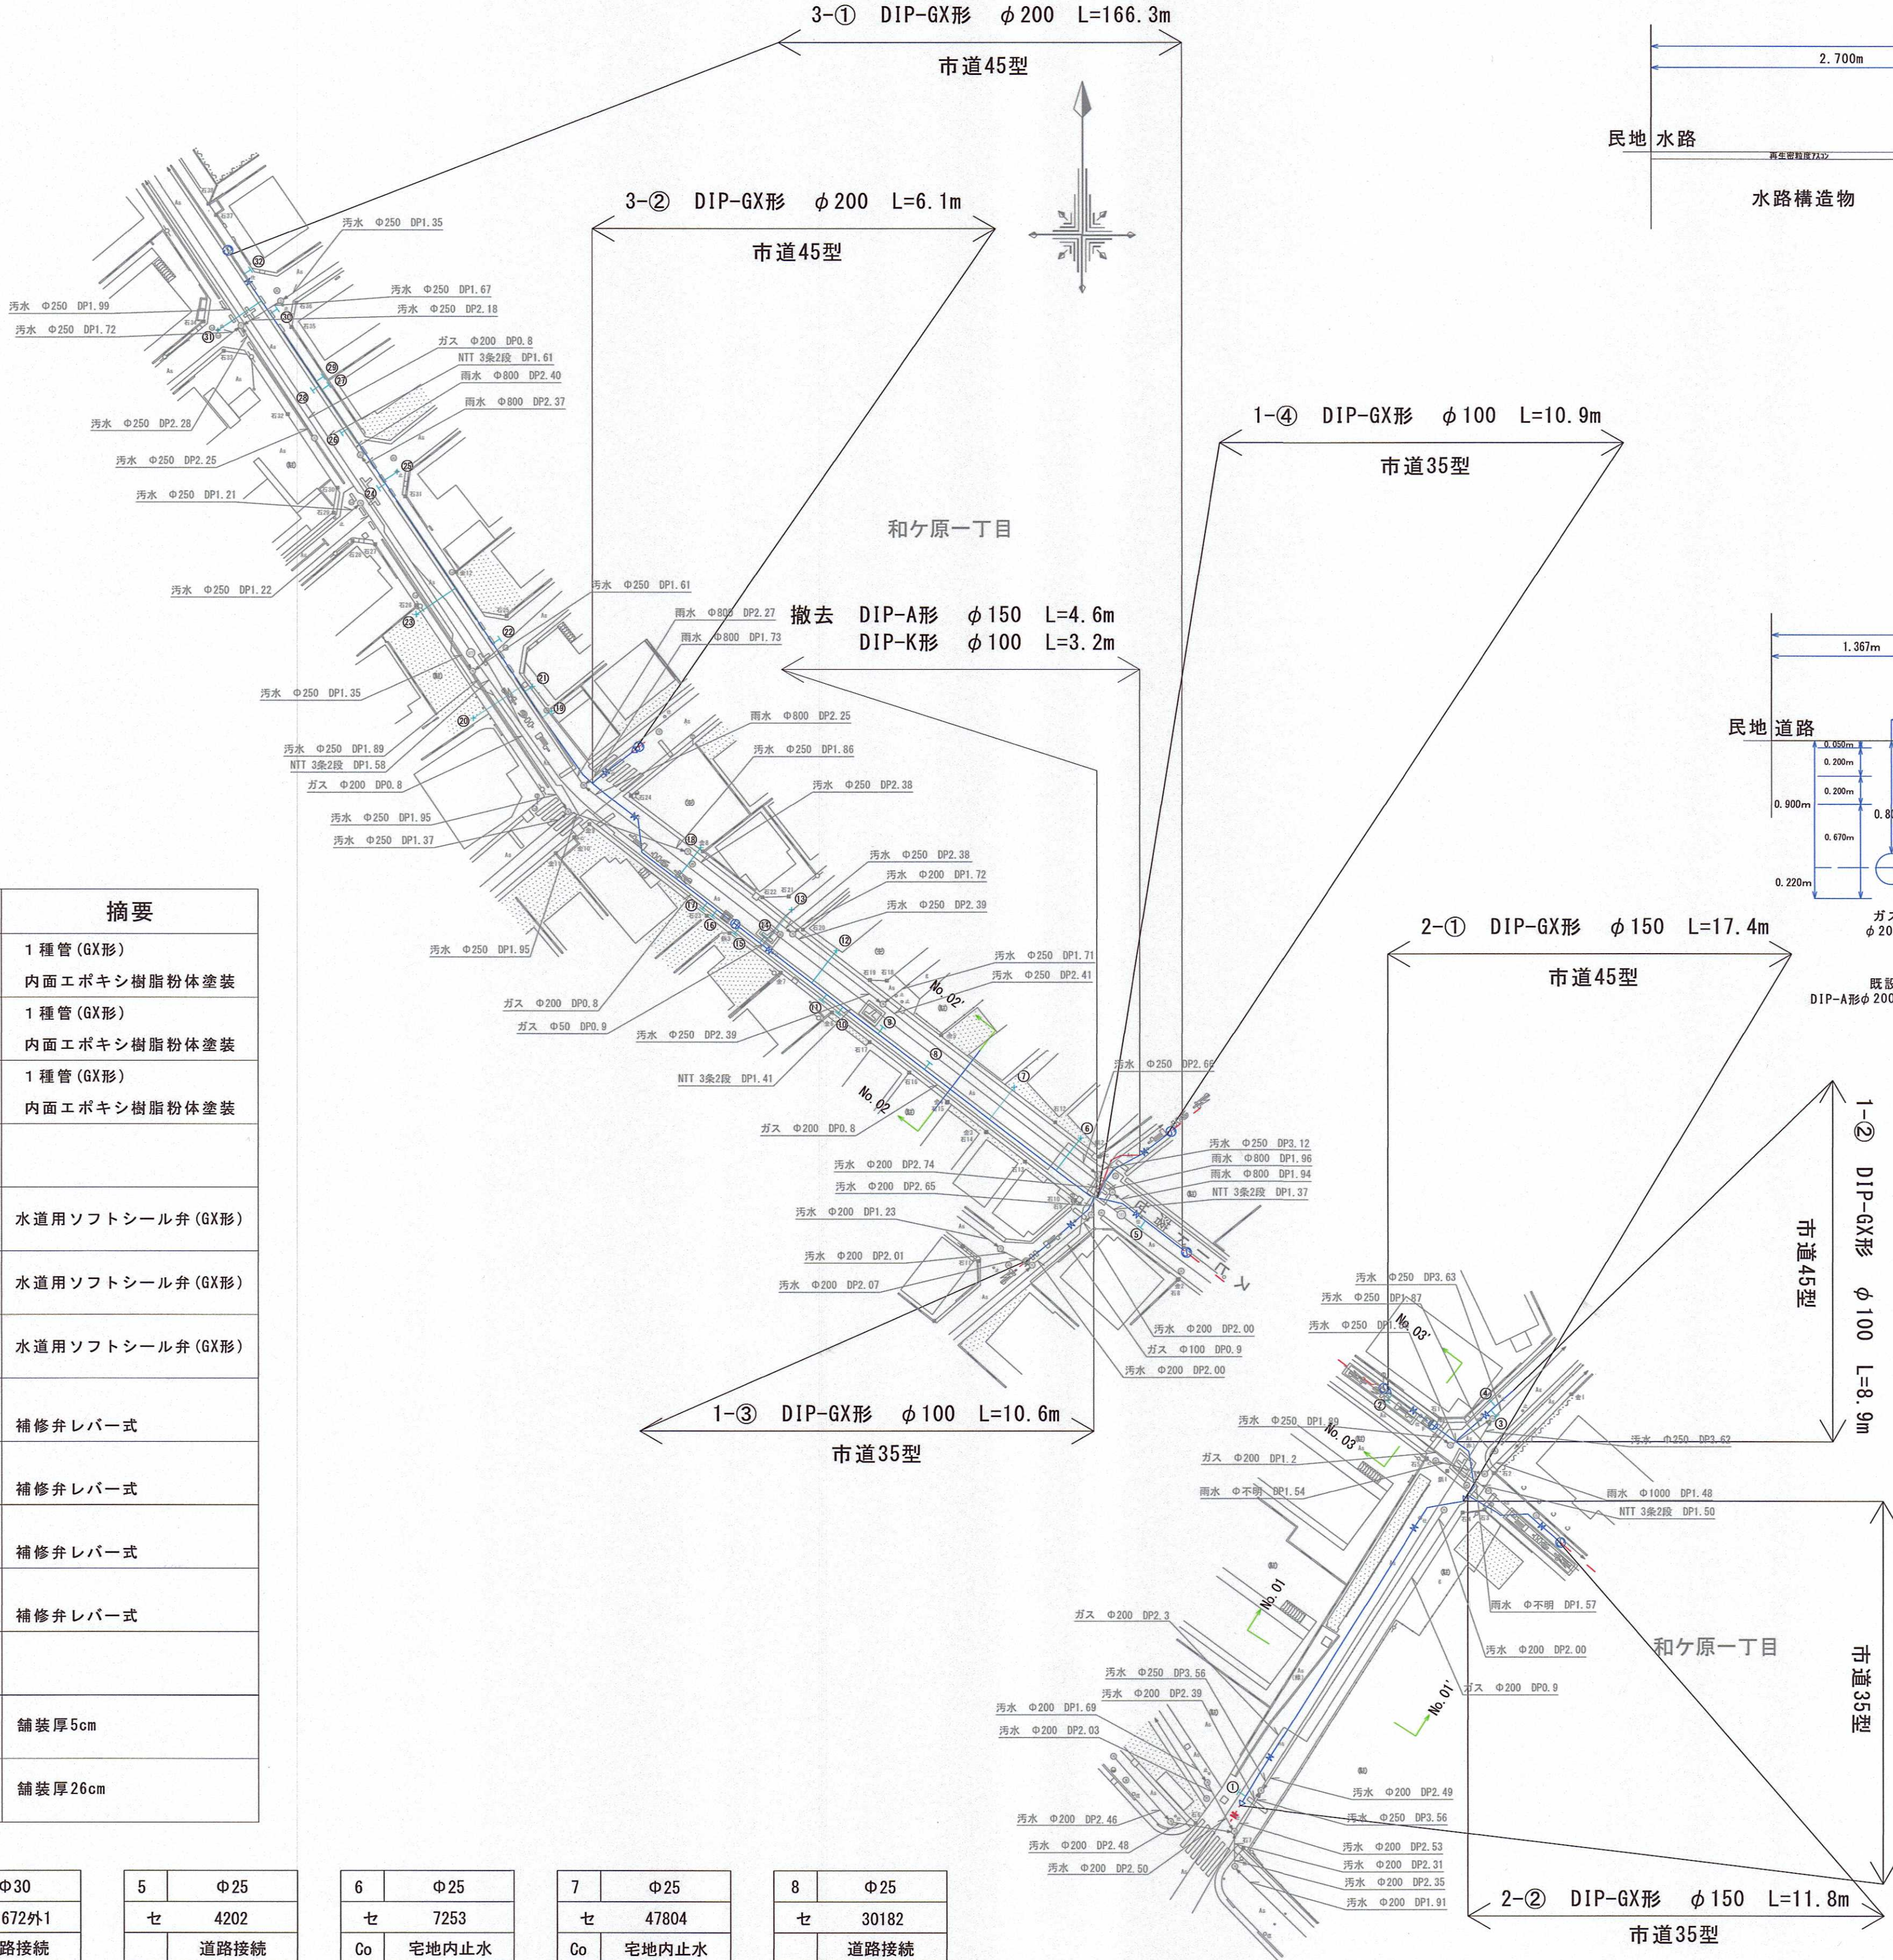


三ヶ島地区配水管更新第2号工事


図名 平面図・案内図・横断面図 図示

図番 1 / 3 工番 8223 設計 令和8年7月


所 沢 市 上 下 水 道 局

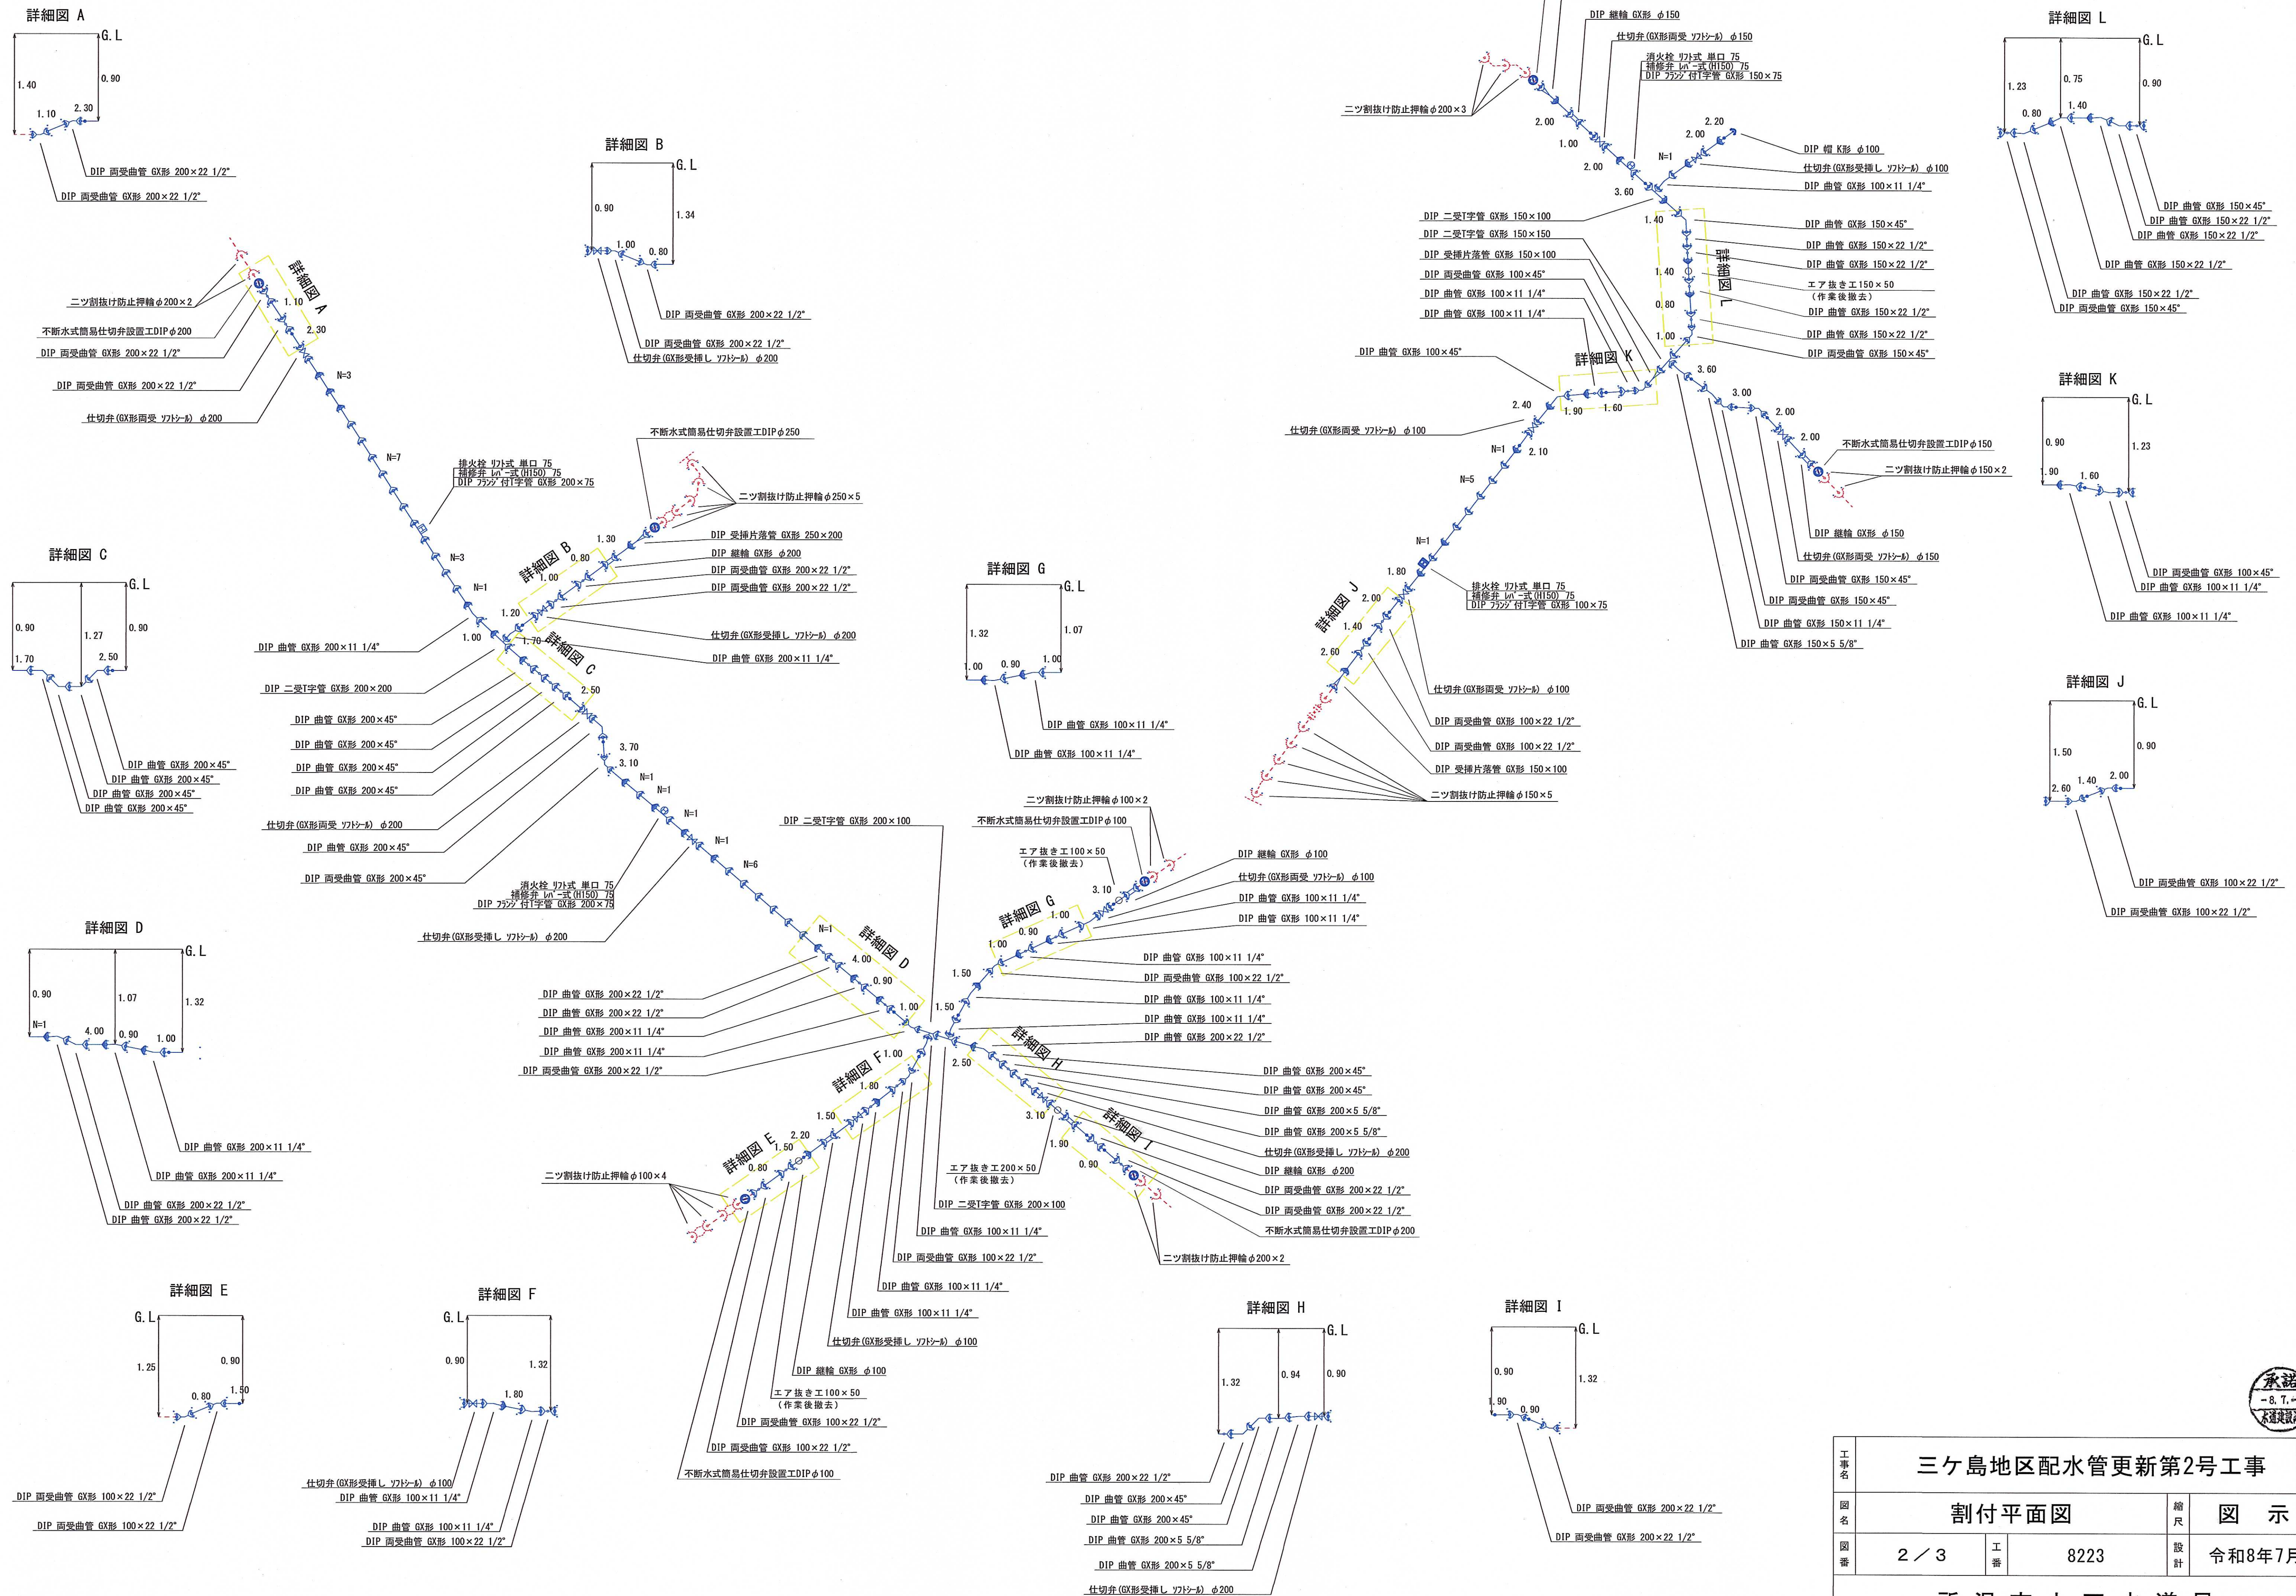

仮設平面図 1/500

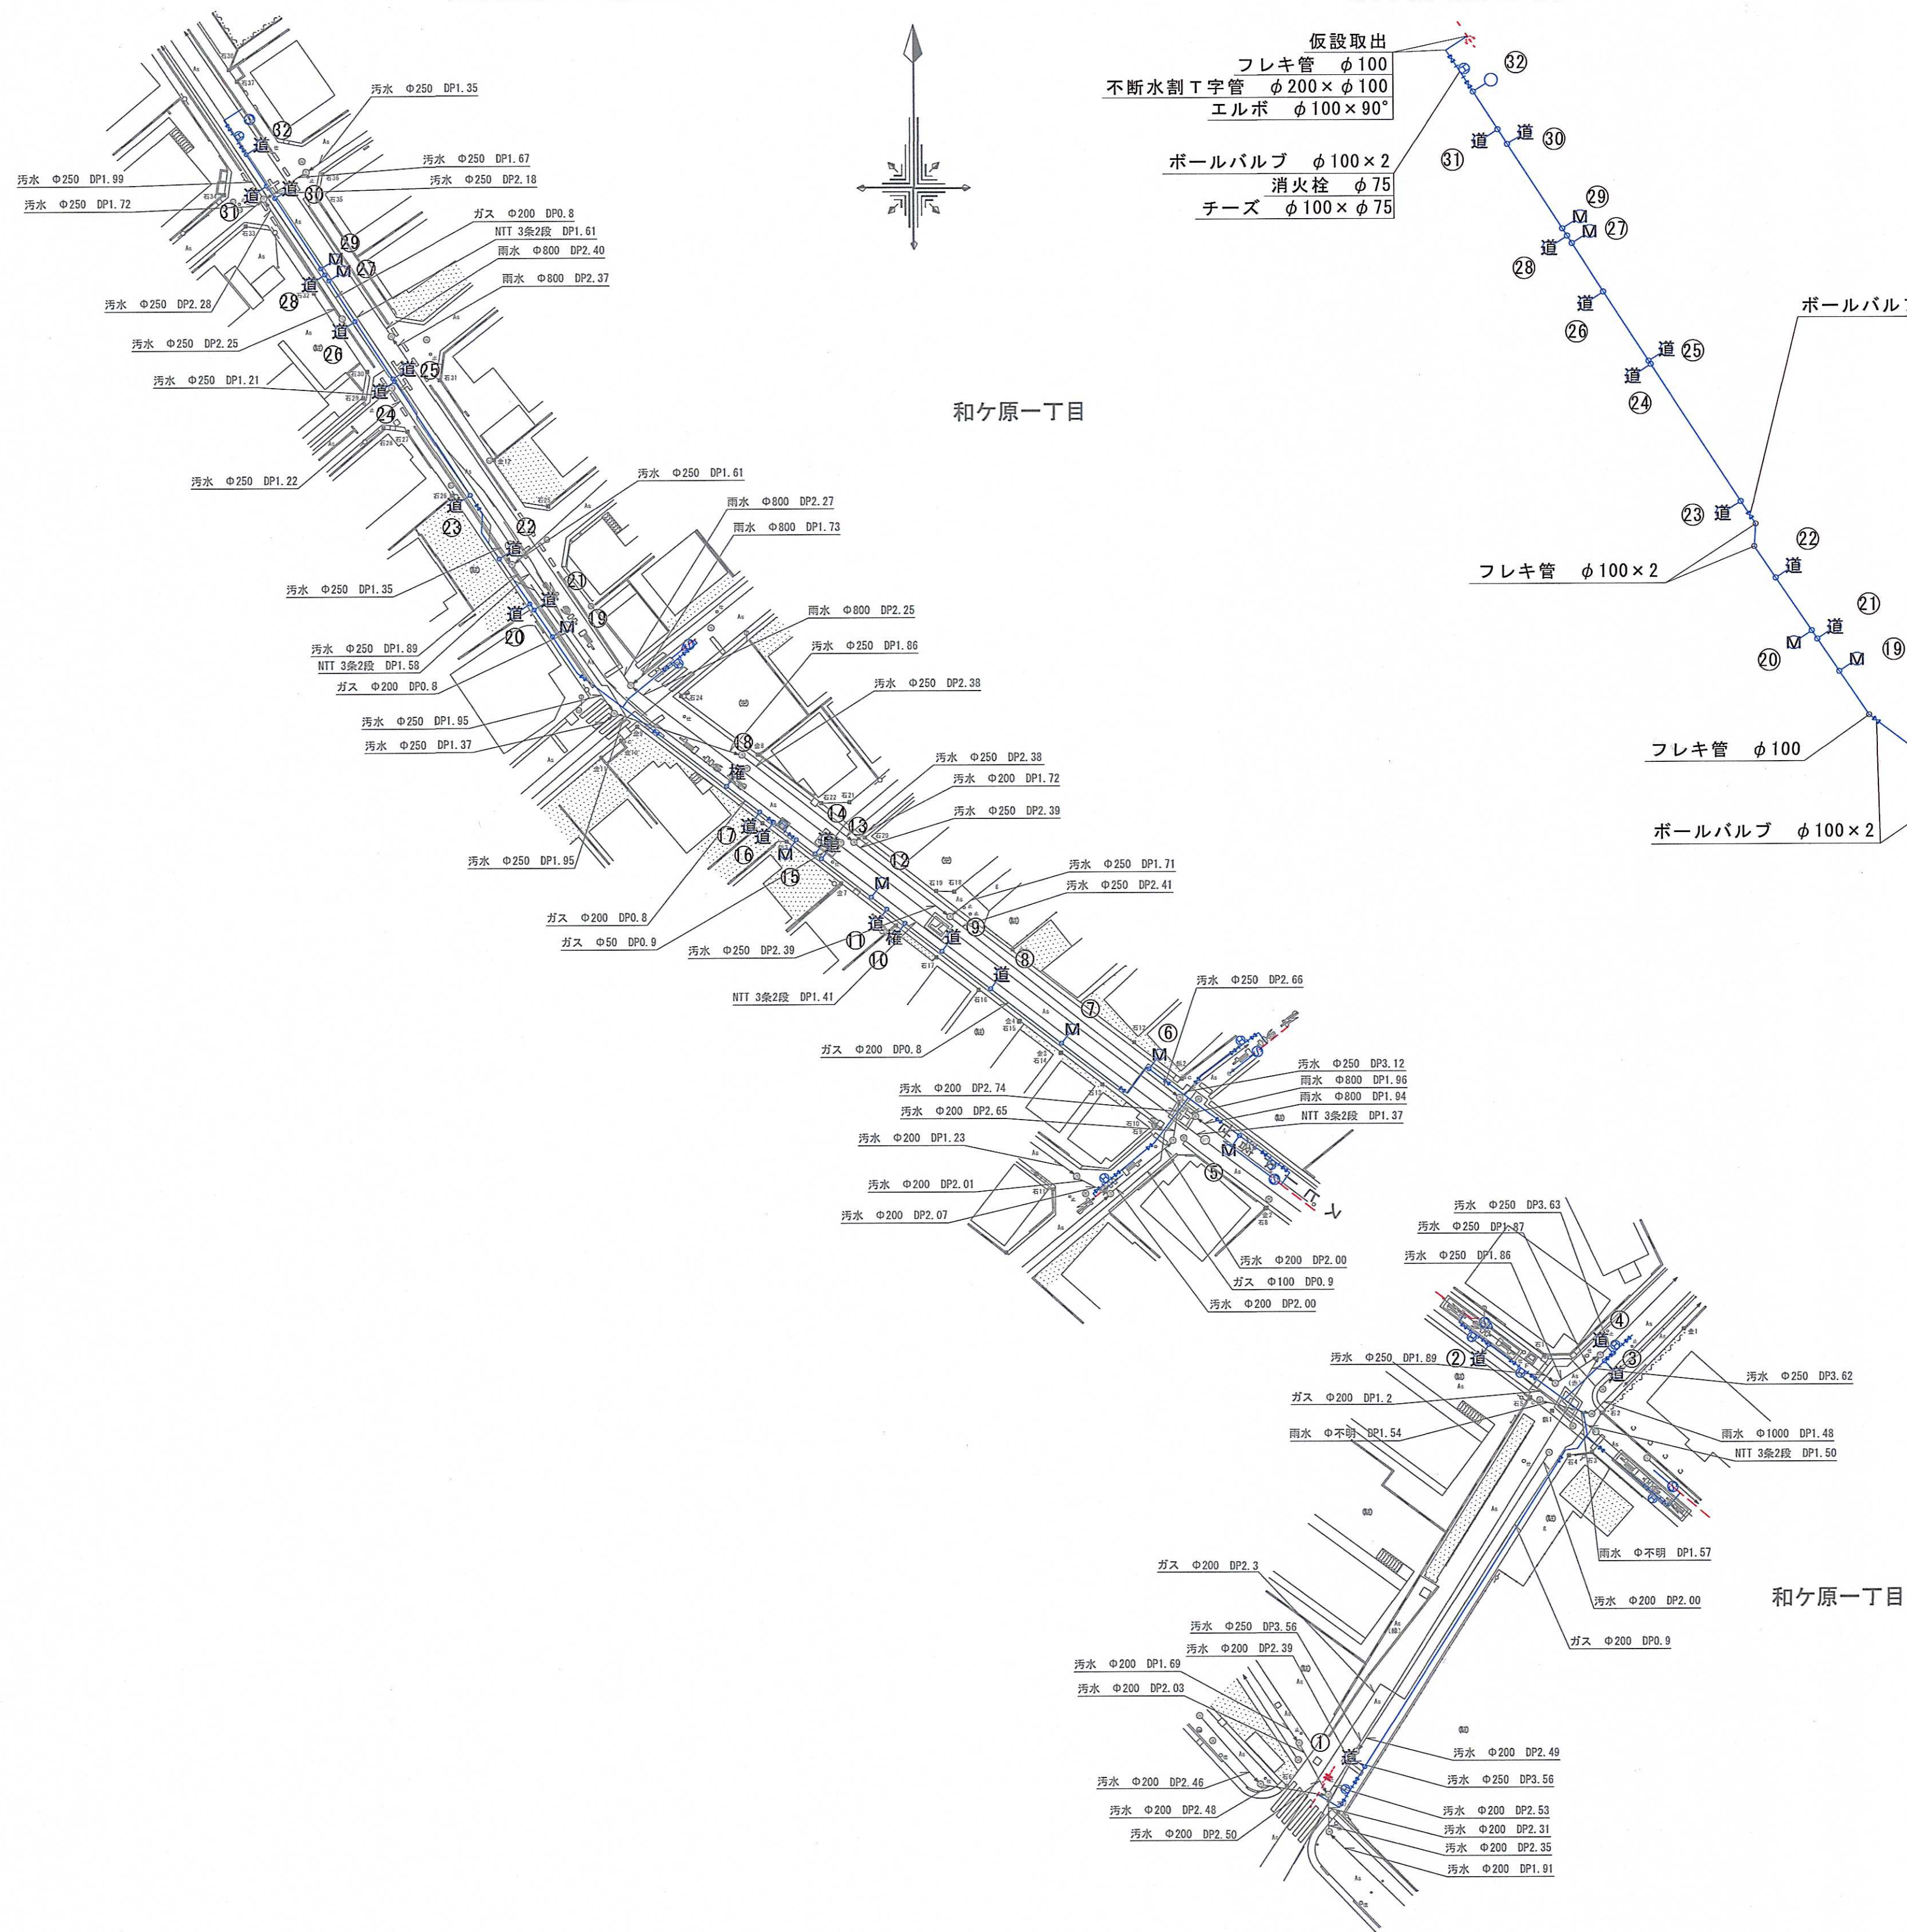

仮設平面図 FREE

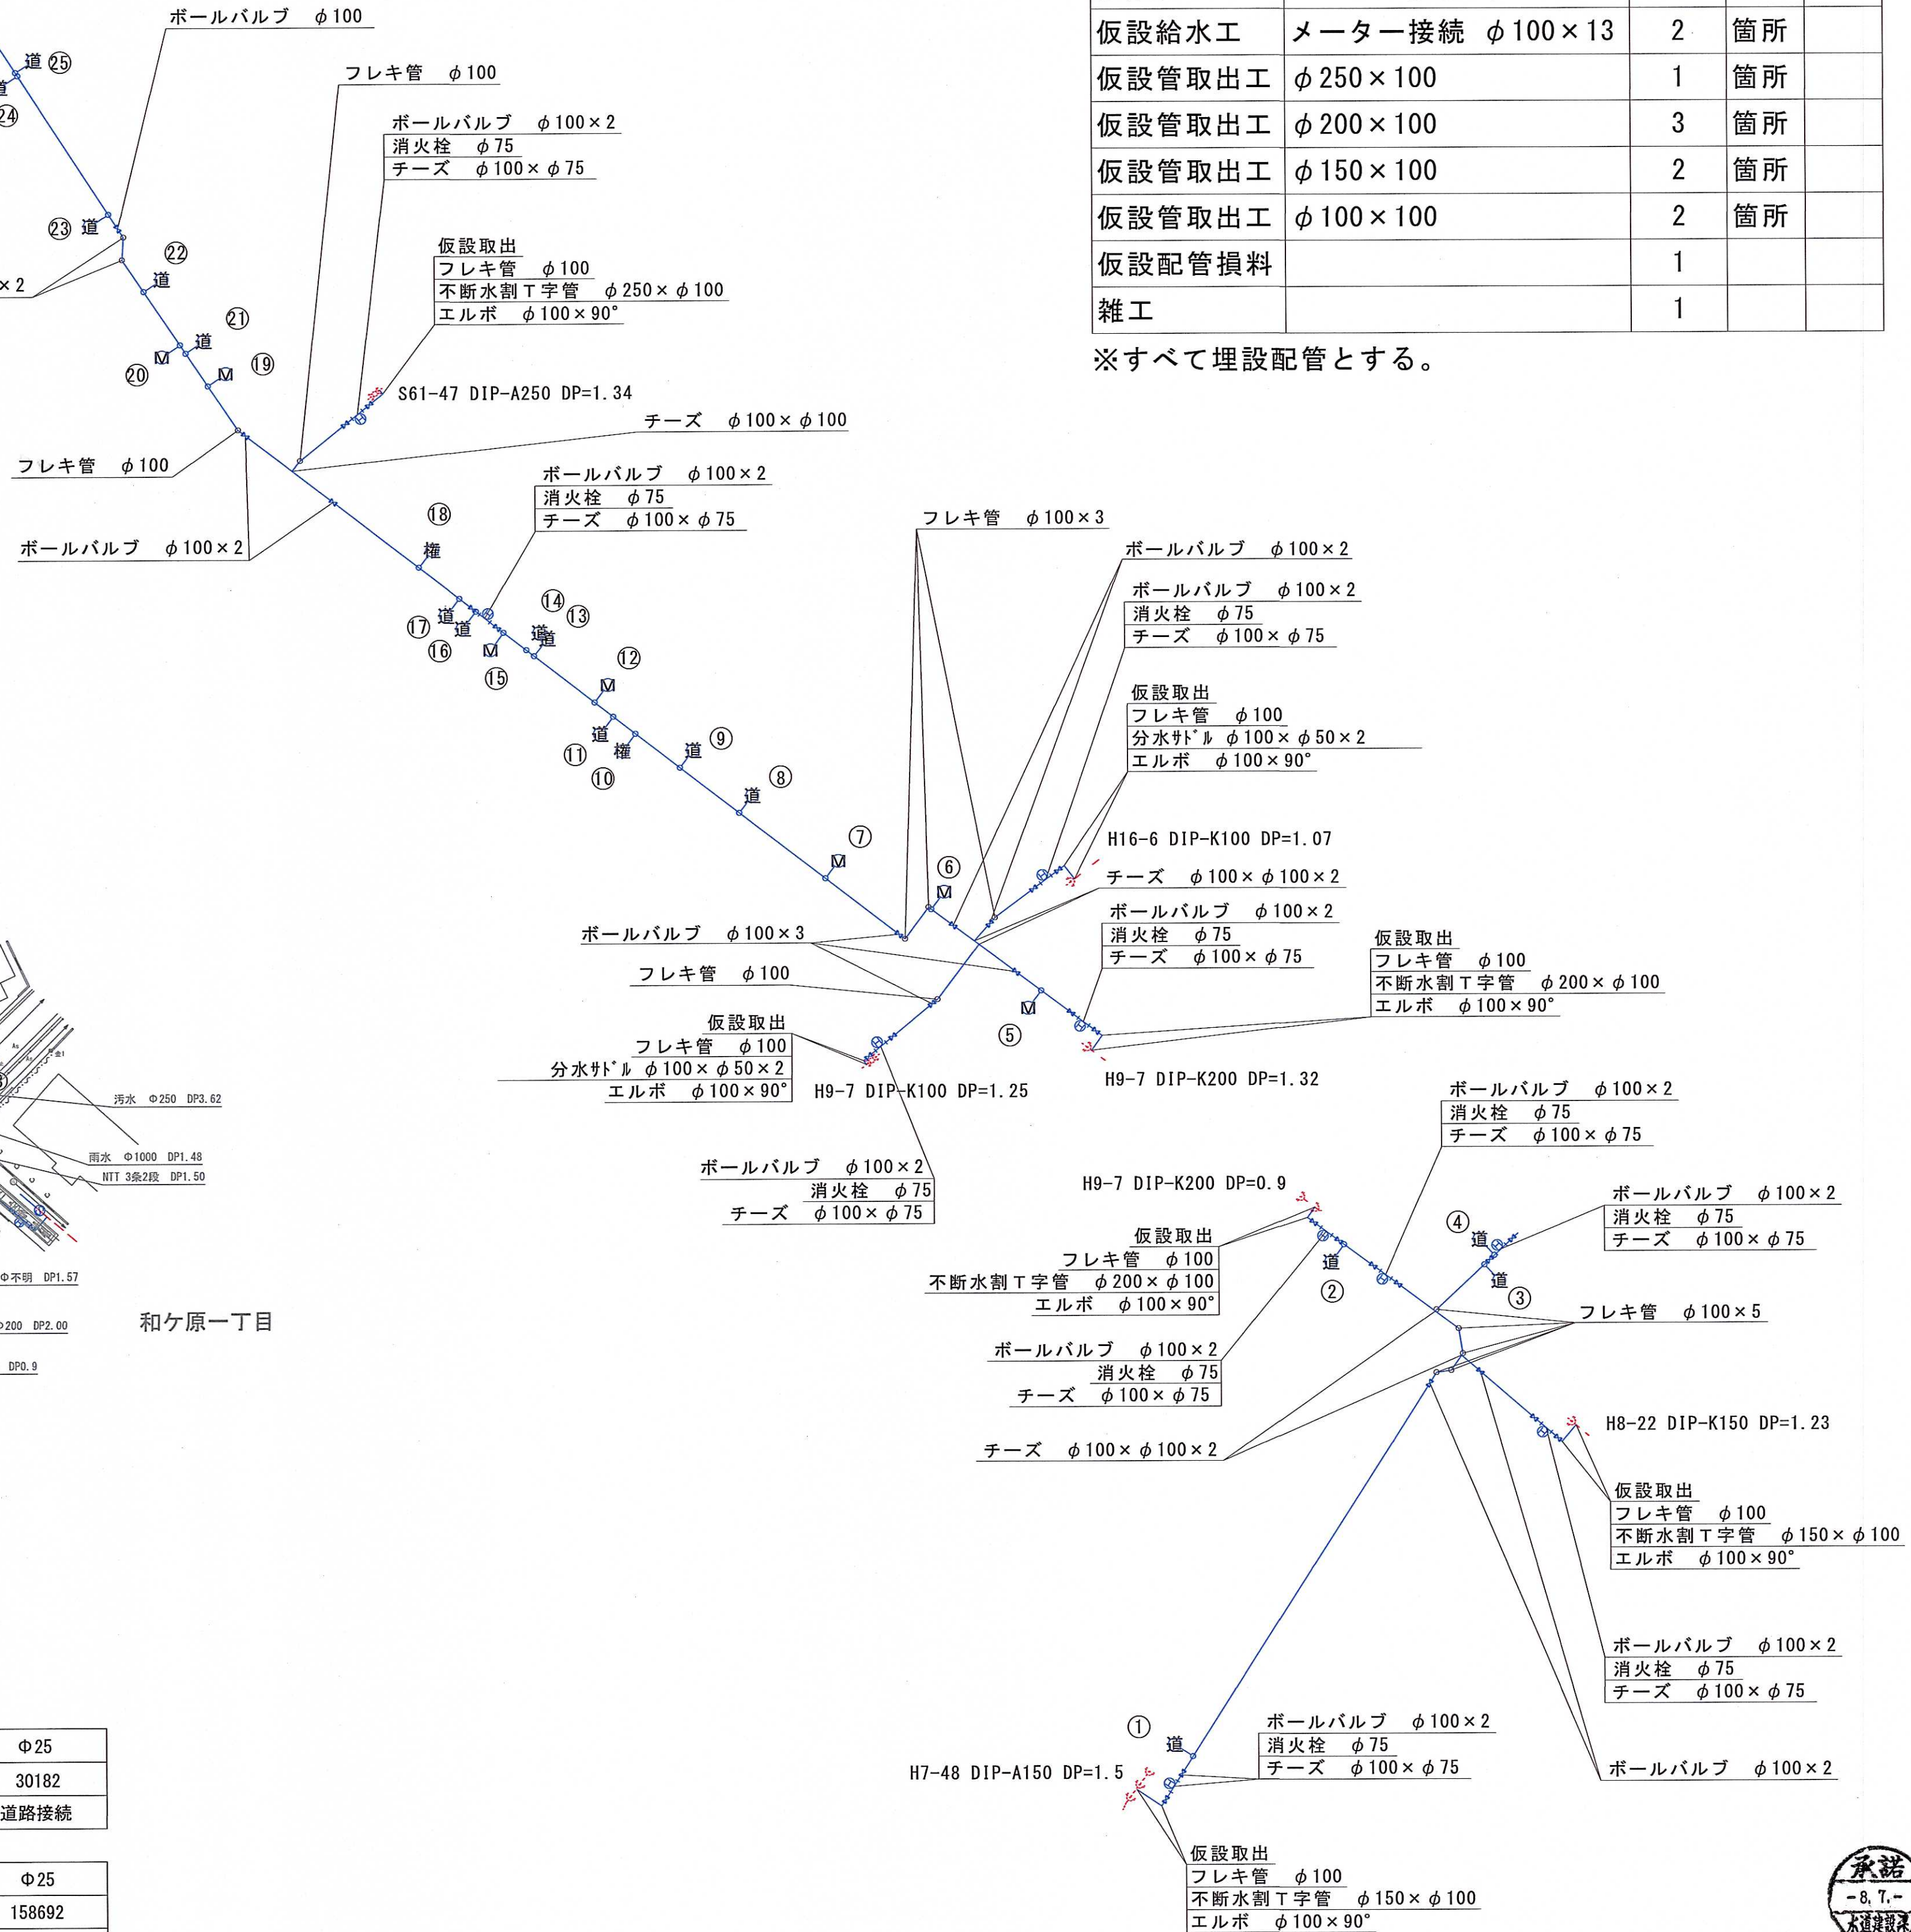

仮設配管 φ100=314.7m

名称	形状寸法	数量	単位	摘要
仮設給水工	道路接続 φ100×50	9	箇所	
仮設給水工	道路接続 φ100×30	6	箇所	
仮設給水工	道路接続 φ100×25	6	箇所	
仮設給水工	道路接続 φ100×20	1	箇所	
仮設給水工	メーター接続 φ100×20	6	箇所	
仮設給水工	メーター接続 φ100×13	2	箇所	
仮設管取出工	φ250×100	1	箇所	
仮設管取出工	φ200×100	3	箇所	
仮設管取出工	φ150×100	2	箇所	
仮設管取出工	φ100×100	2	箇所	
仮設配管損料		1		
雑工		1		

※すべて埋設配管とする。

1	φ50	2	φ30	3	φ50	4	φ30	5	φ20	6	φ20	7	φ20	8	φ25
セ	135237外13	セ	96875外15	セ	105954外20	セ	121672外1	セ	4202	セ	7253	セ	47804	セ	30182
	道路接続		道路接続		道路接続		道路接続		メーター接続		メーター接続		メーター接続		道路接続
9	φ50	10	φ25	11	φ25	12	φ13	13	φ30	14	φ30	15	φ20	16	φ25
セ	24579外8	セ	18541	セ	154360	セ	25157	セ	15415外3	セ	165855外1	セ	158693	セ	158692
	道路接続		権利残し		道路接続		メーター接続		道路接続		道路接続		メーター接続		道路接続
17	φ25	18	φ25	19	φ13	20	φ30	21	φ25	22	φ50	23	φ20	24	φ50
セ	158691	セ	15291	セ	27475	セ	38080	セ	154535外4	セ	28208外7	セ	19296	セ	35996外30
	道路接続		権利残し		メーター接続		道路接続		道路接続		道路接続		道路接続		道路接続
25	φ30	26	φ50	27	φ20	28	φ50	29	φ20	30	φ50	31	φ50	32	φ25
セ	37730	セ	110080外3	セ	123837	セ	110076外7	セ	123838	セ	124646外5	セ	41668外3	セ	123836
	道路接続		道路接続		メーター接続		道路接続		メーター接続		道路接続		道路接続		道路接続

工事名	三ヶ島地区配水管更新第2号工事			
図名	仮設平面図・仮設詳細図	縮尺	図示	
図番	3 / 3	工番	8223	設計 令和8年7月
所沢市上下水道局				