

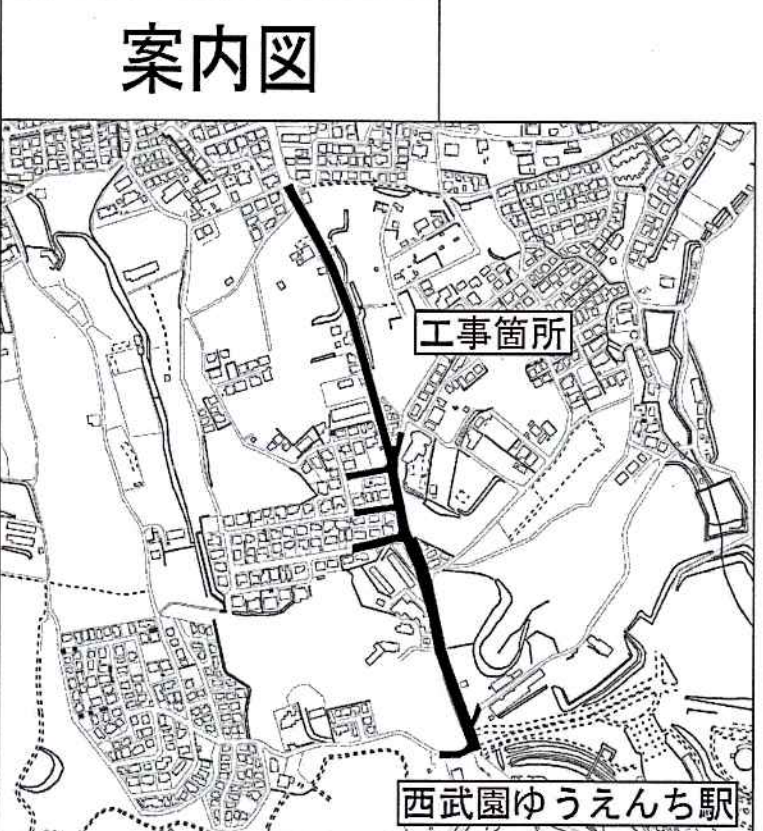
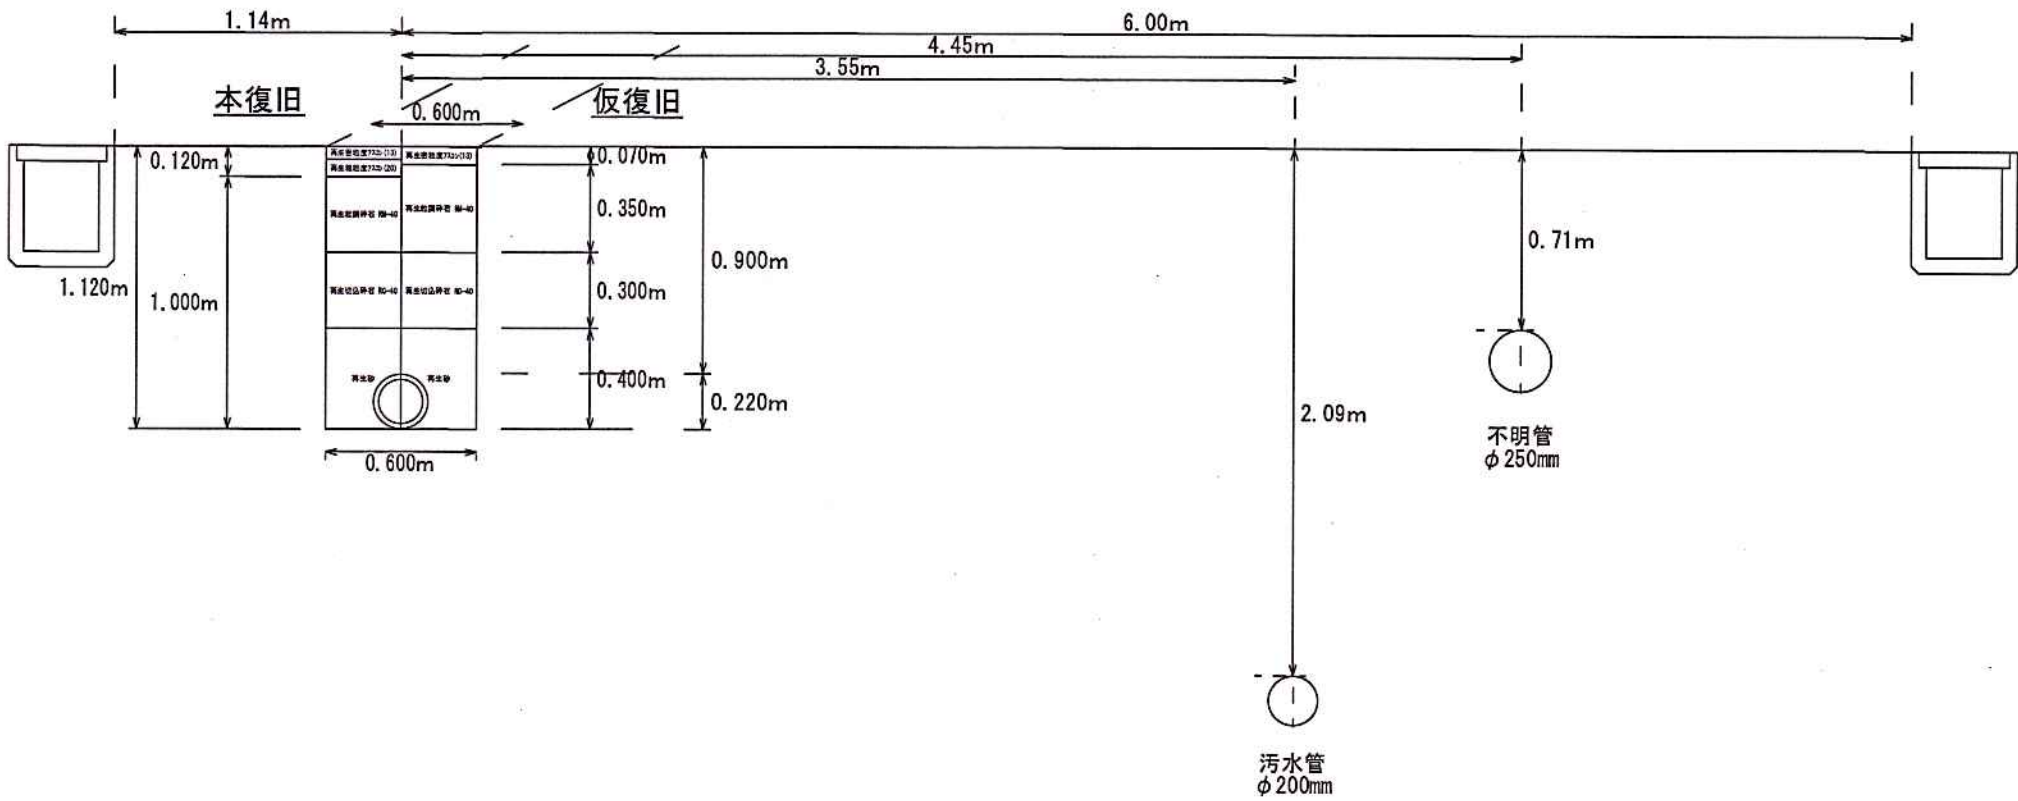


No. 02-No. 02'


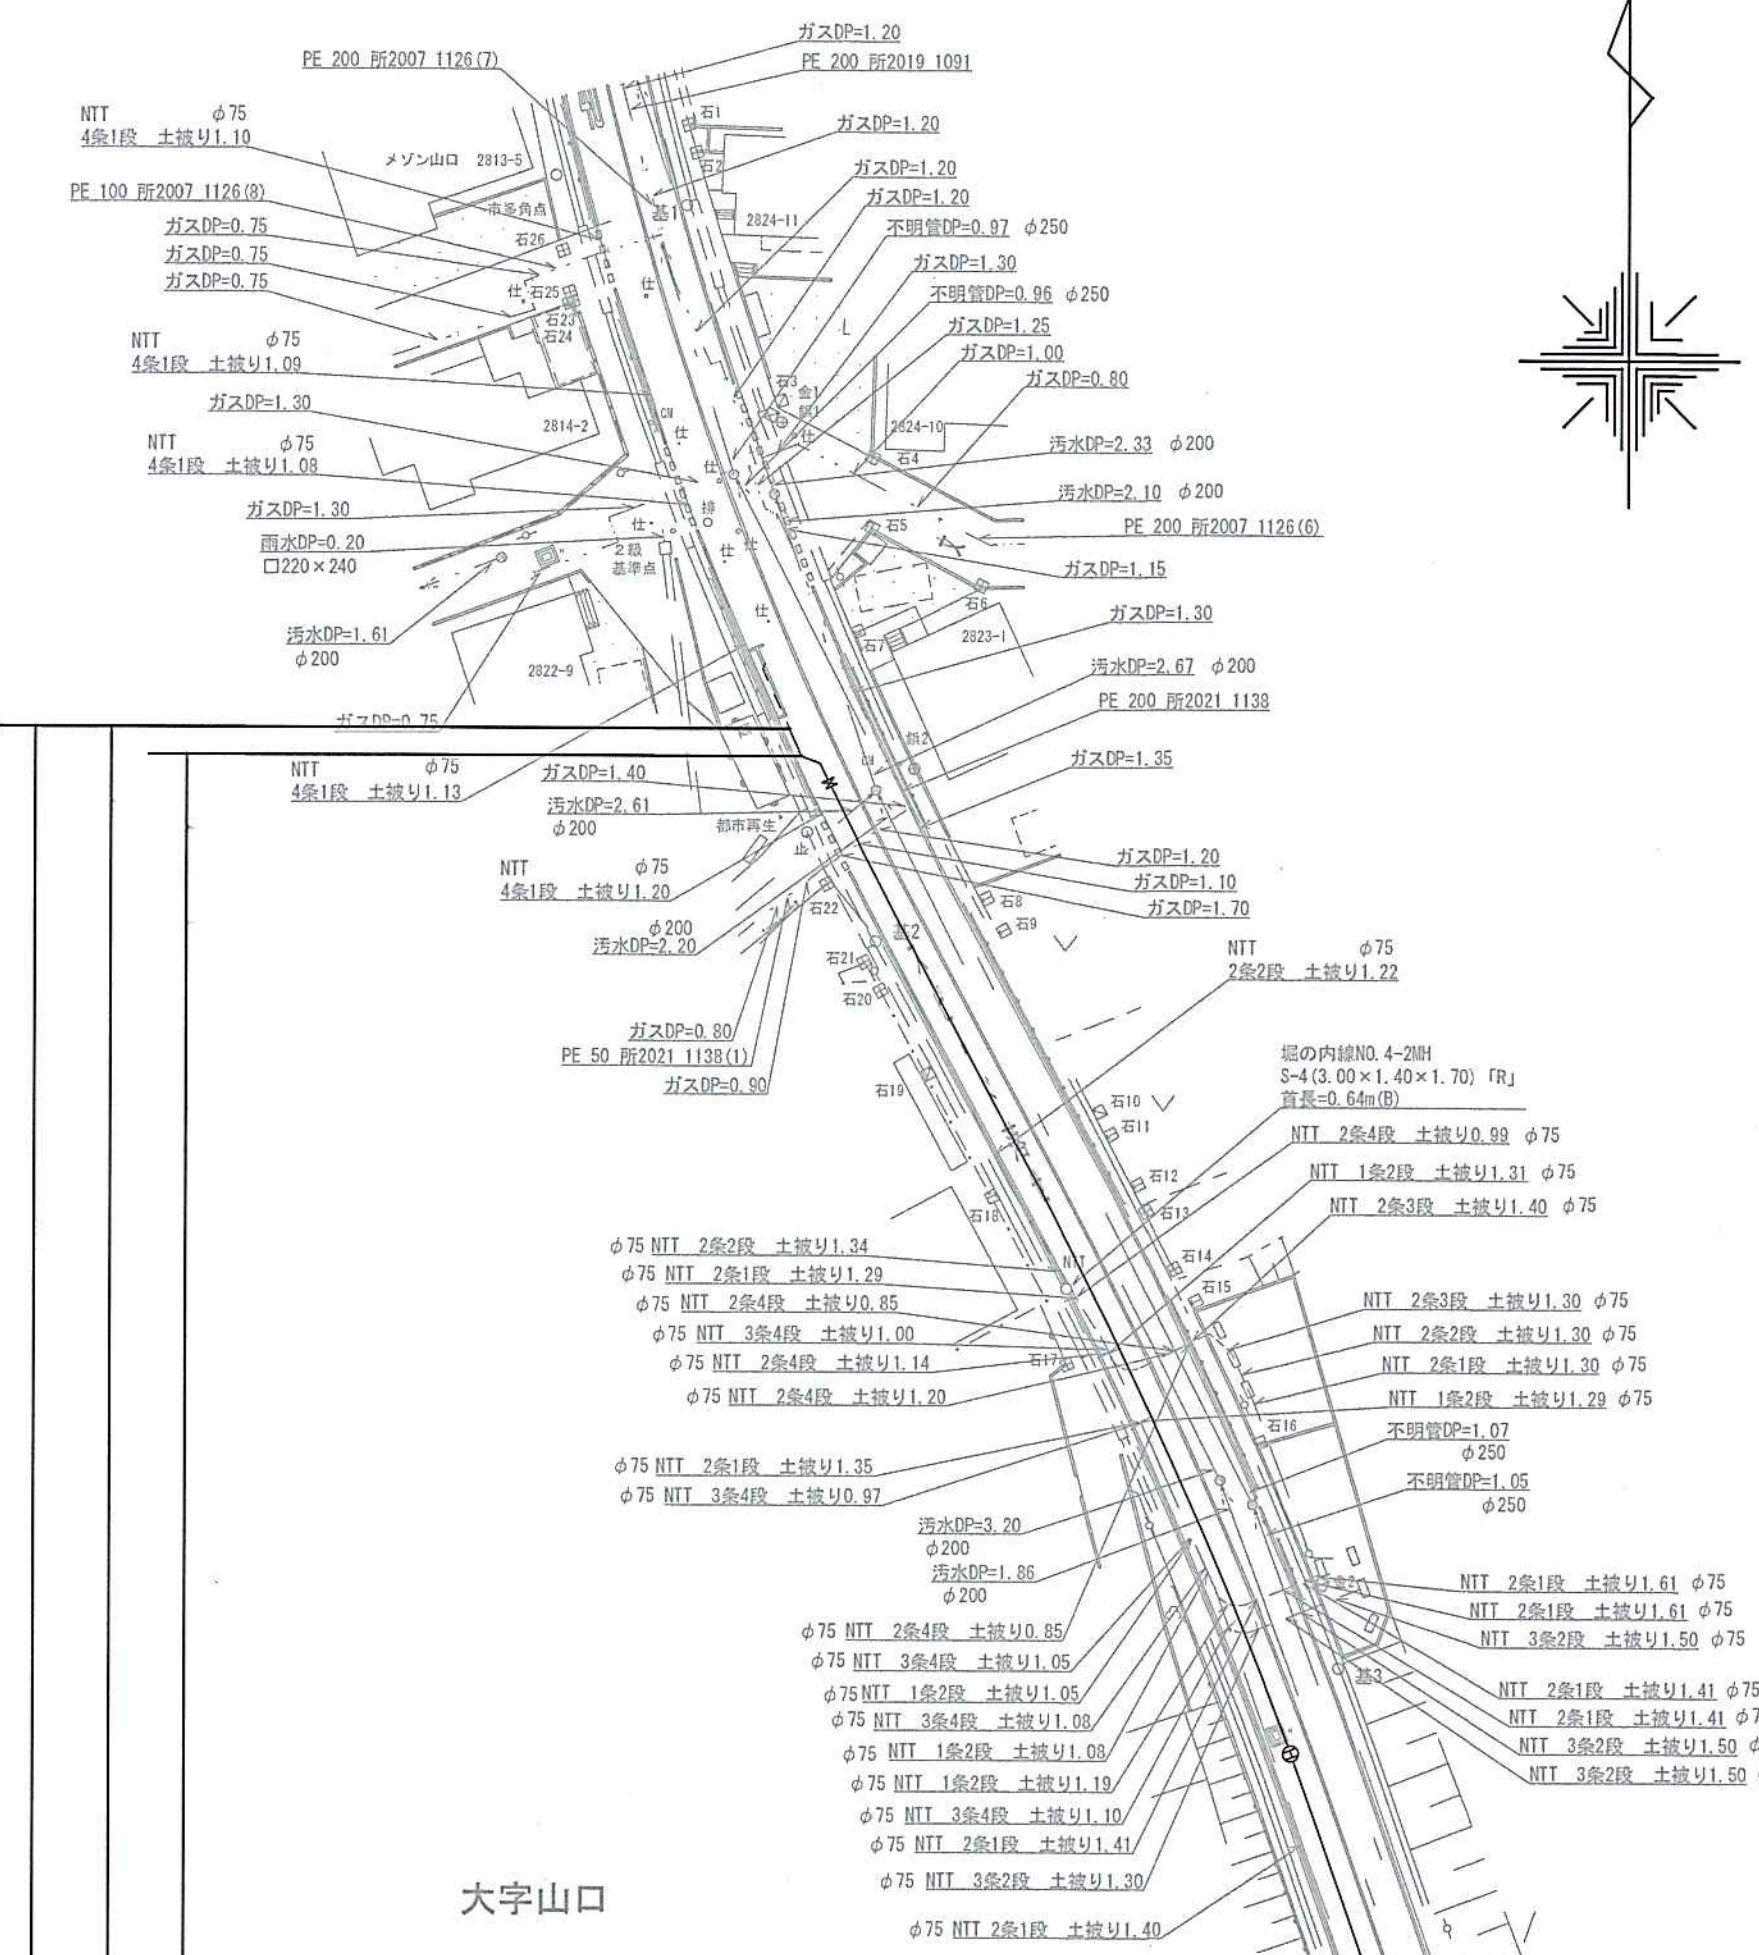


工事内訳				
種別	形状寸法	数量	単位	摘要
配水管布設工	200mm	557.8	m	1種管 (GX形) 内面エポキシ樹脂粉体塗装
配水管布設工	150mm	14.0	m	1種管 (GX形) 内面エポキシ樹脂粉体塗装
配水管布設工	100mm	70.8	m	1種管 (GX形) 内面エポキシ樹脂粉体塗装
計		642.6	m	
仕切弁設置工	200mm	4.0	基	水道用ソフトシル弁 (GX形)
仕切弁設置工	150mm	2.0	基	水道用ソフトシル弁 (GX形)
仕切弁設置工	100mm	4.0	基	水道用ソフトシル弁 (GX形)
消火栓設置工	200mm×75mm	4.0	基	補修弁レバー式
給水装置分岐替工		26.0	箇所	
本復旧工	市道7.2型	2140.0	m ²	
本復旧工	市道4.5型	247.0	m ²	
本復旧工	市道3.5型	263.0	m ²	
本復旧工	市道1.3型	32.0	m ²	

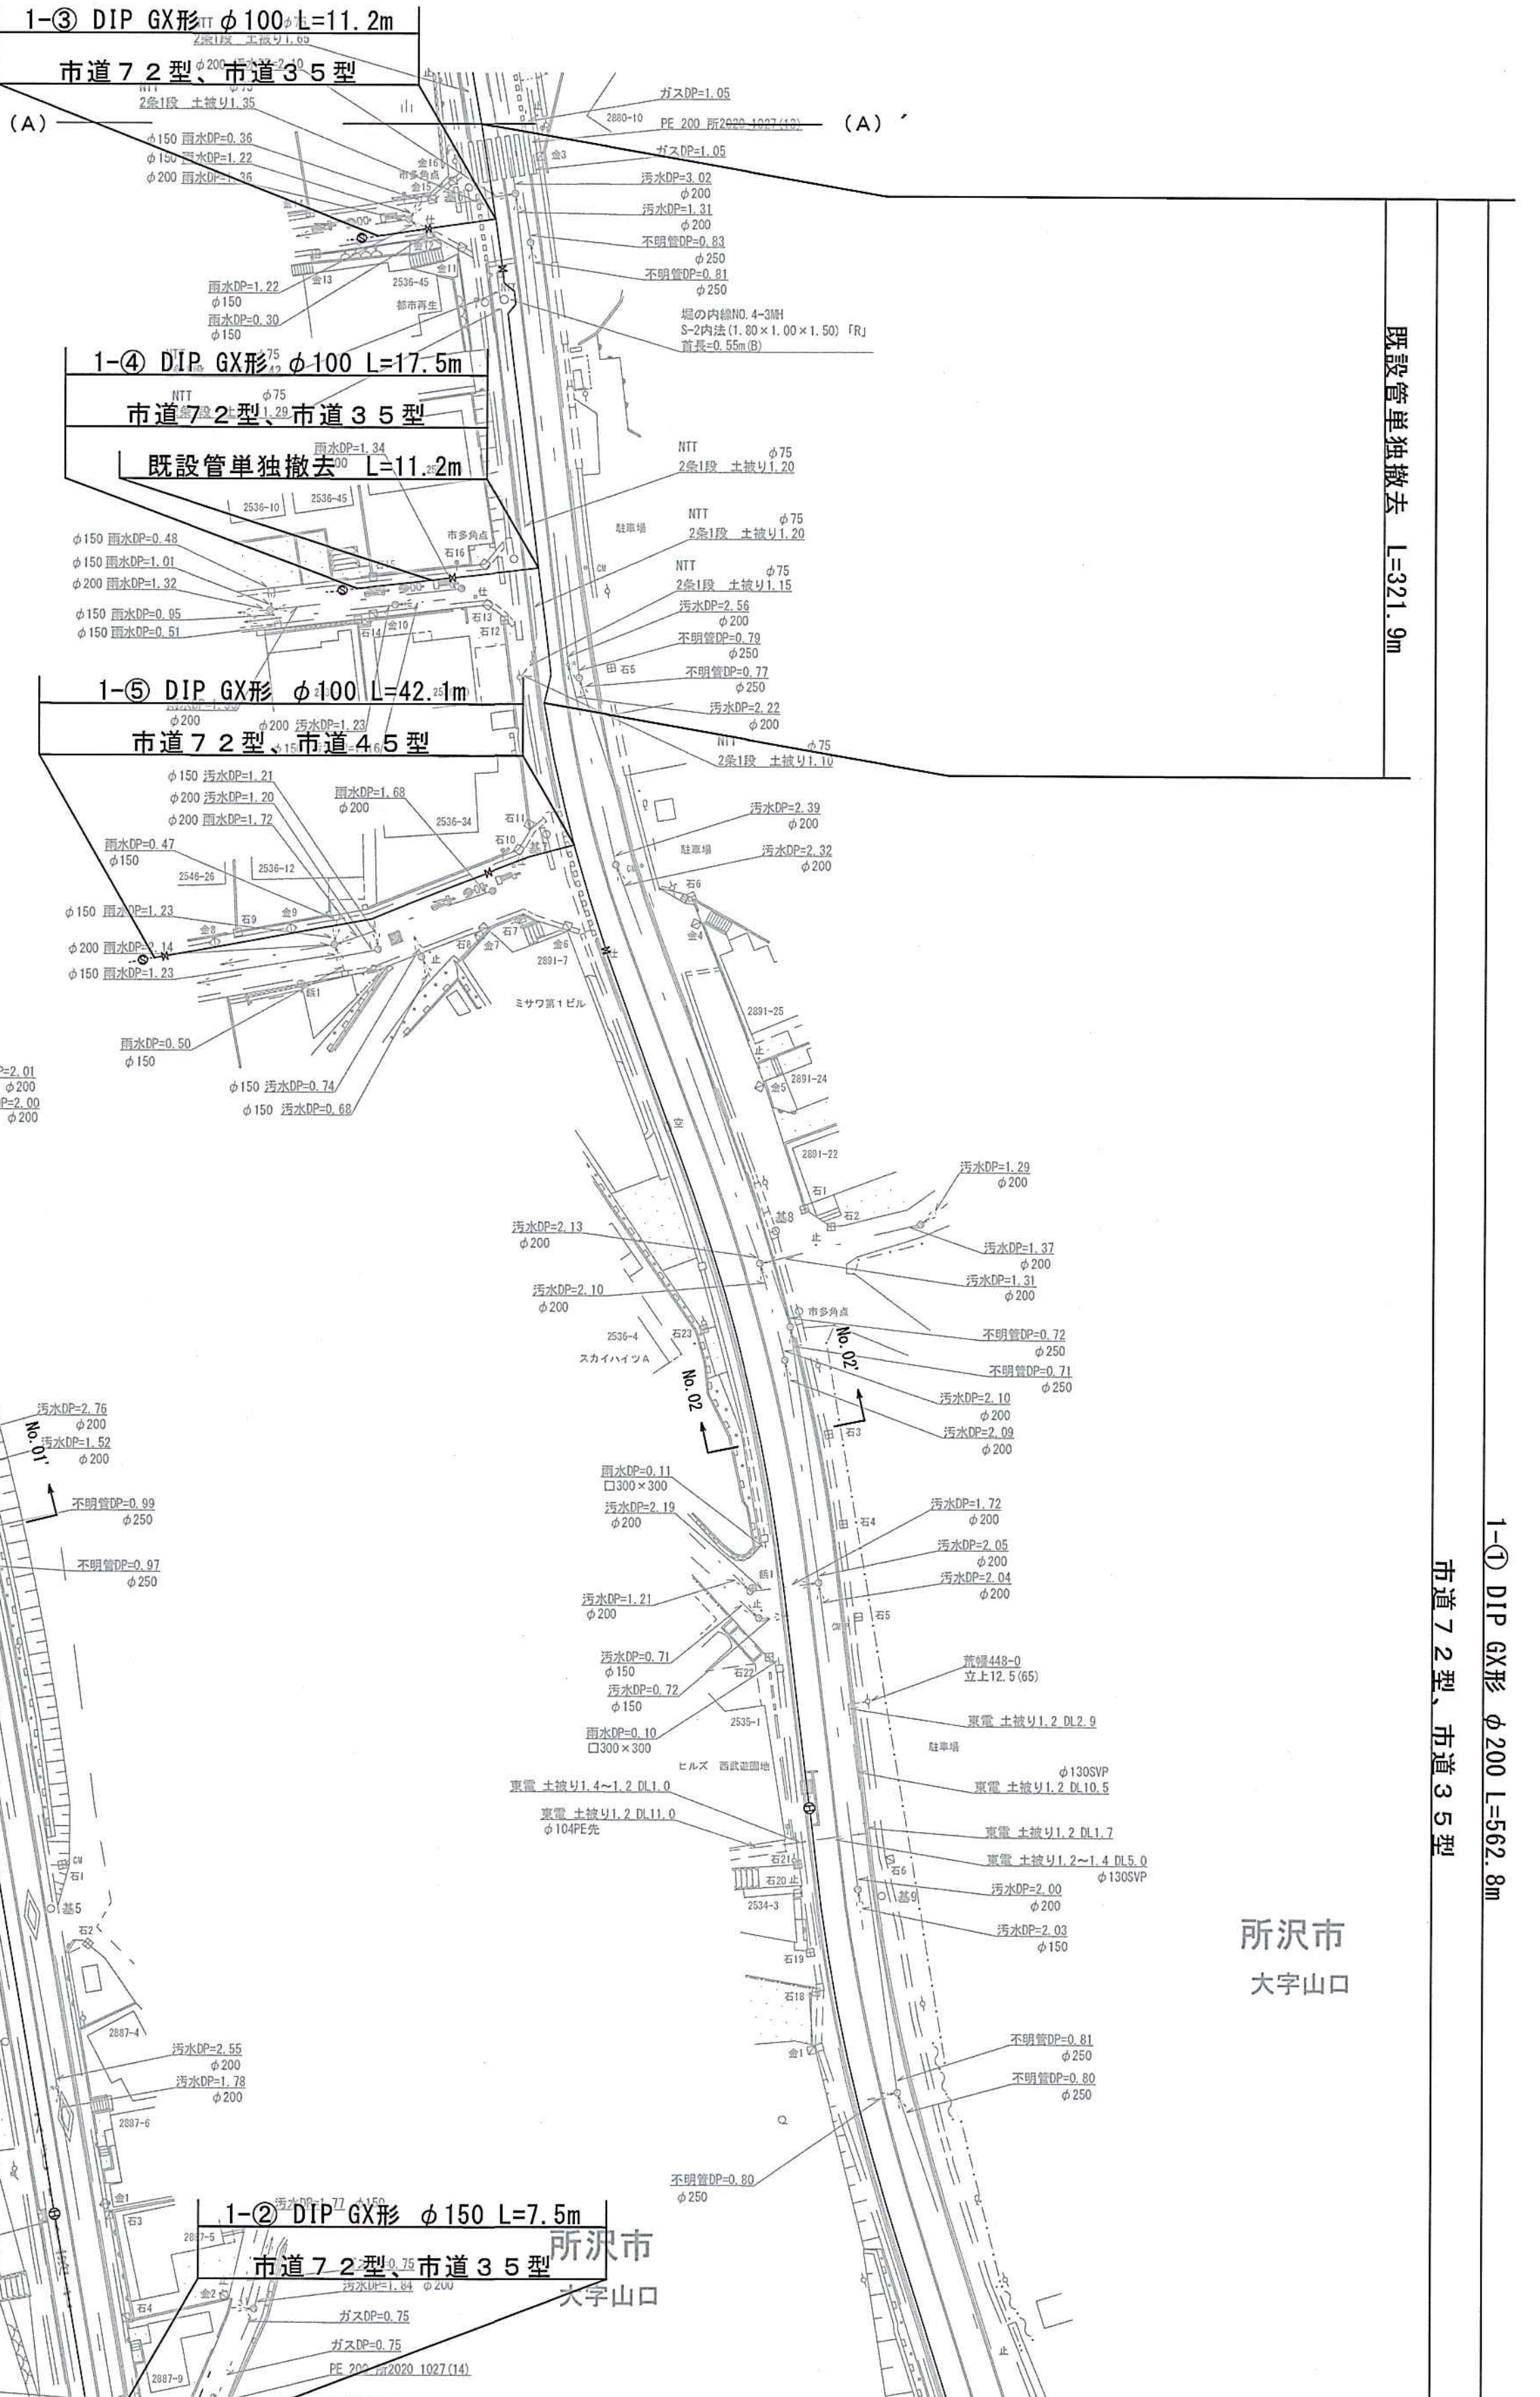


No. 01-No. 01'

山口地区配水管更新第3号工事			
図名	平面図・断面図・案内図	縮尺	図示
図番	1/5	工番	8221
令和8年7月			
所沢市上下水道局			

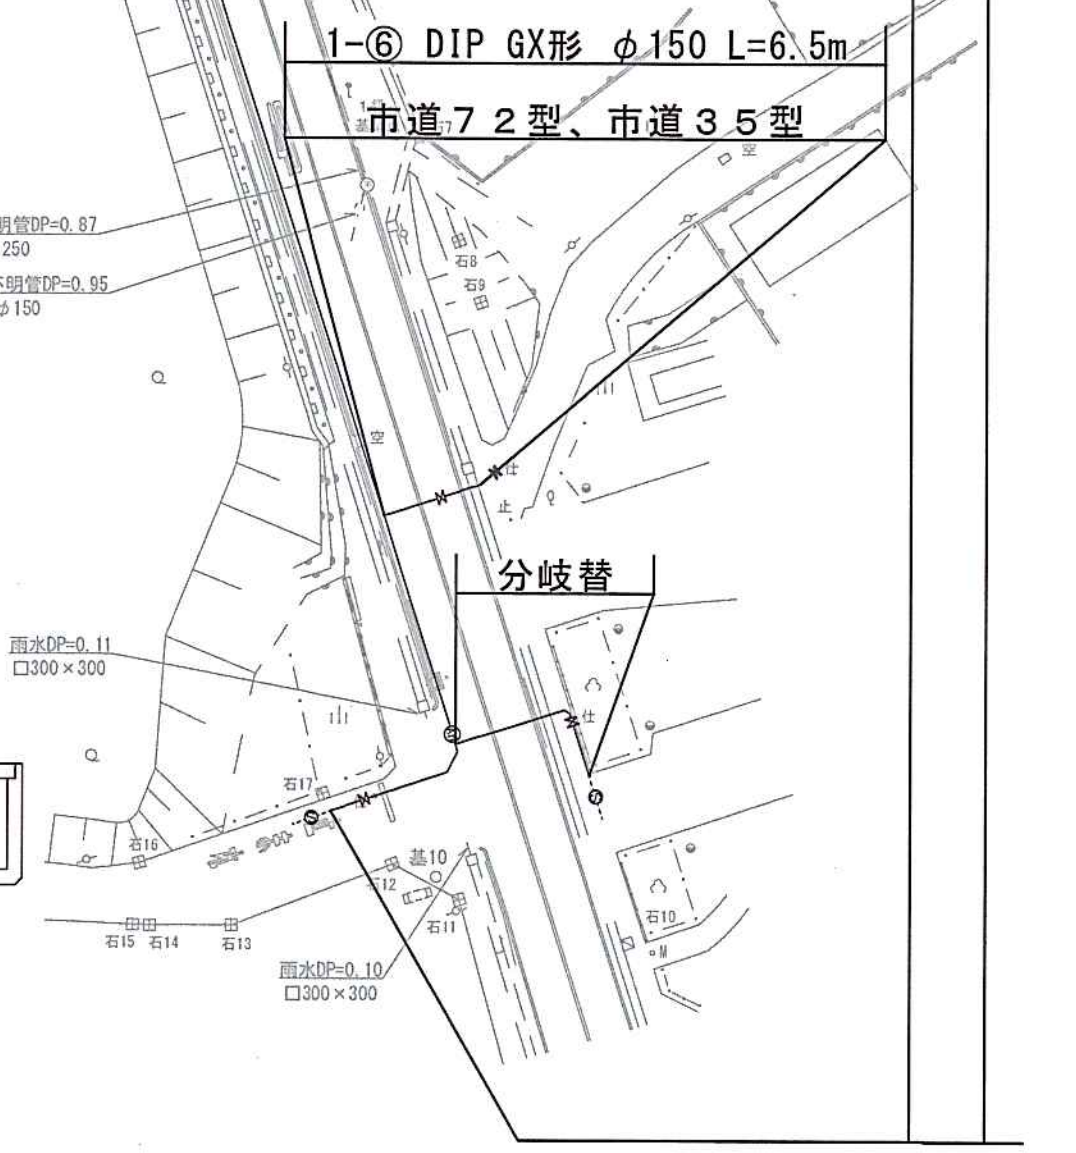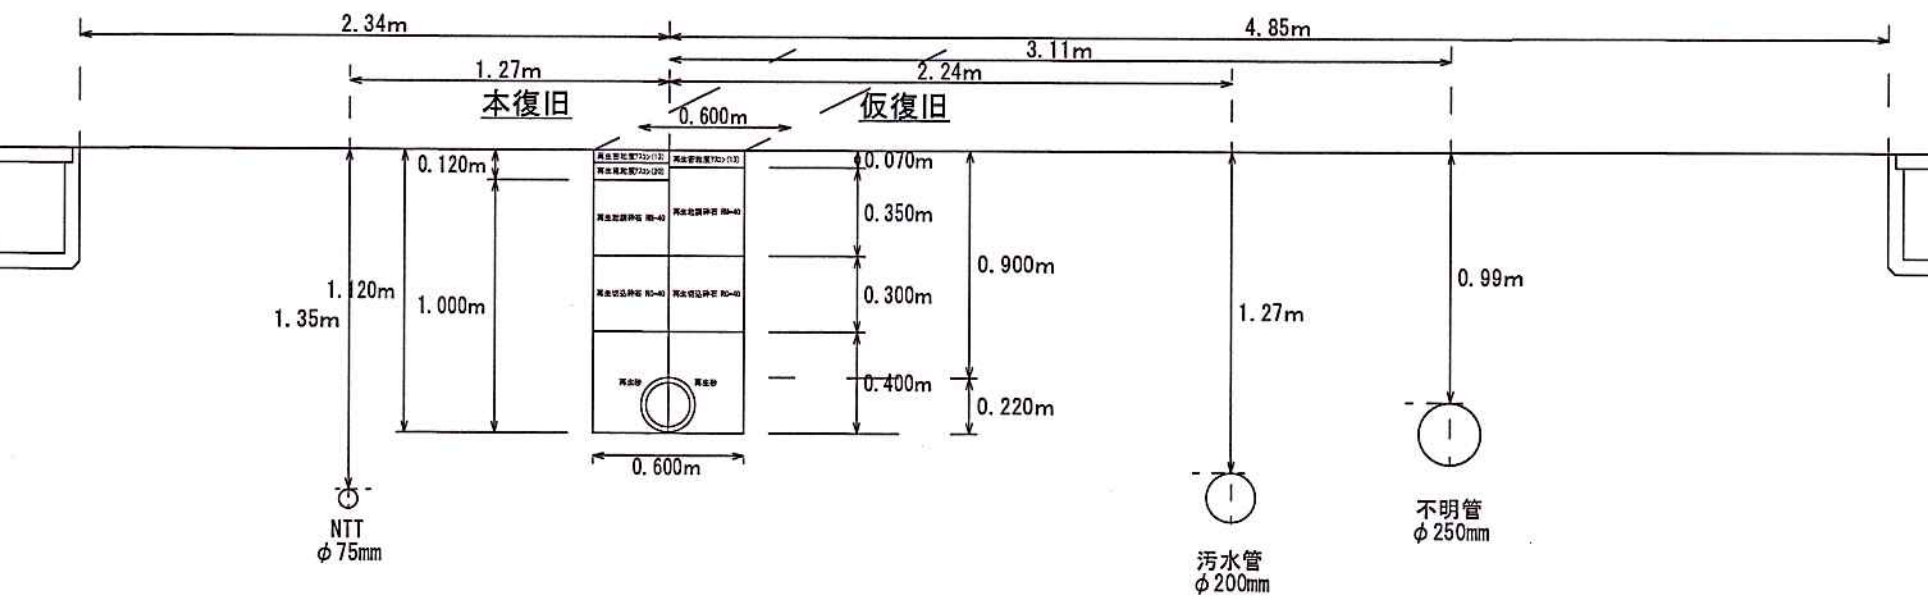


割付平面図

FREE

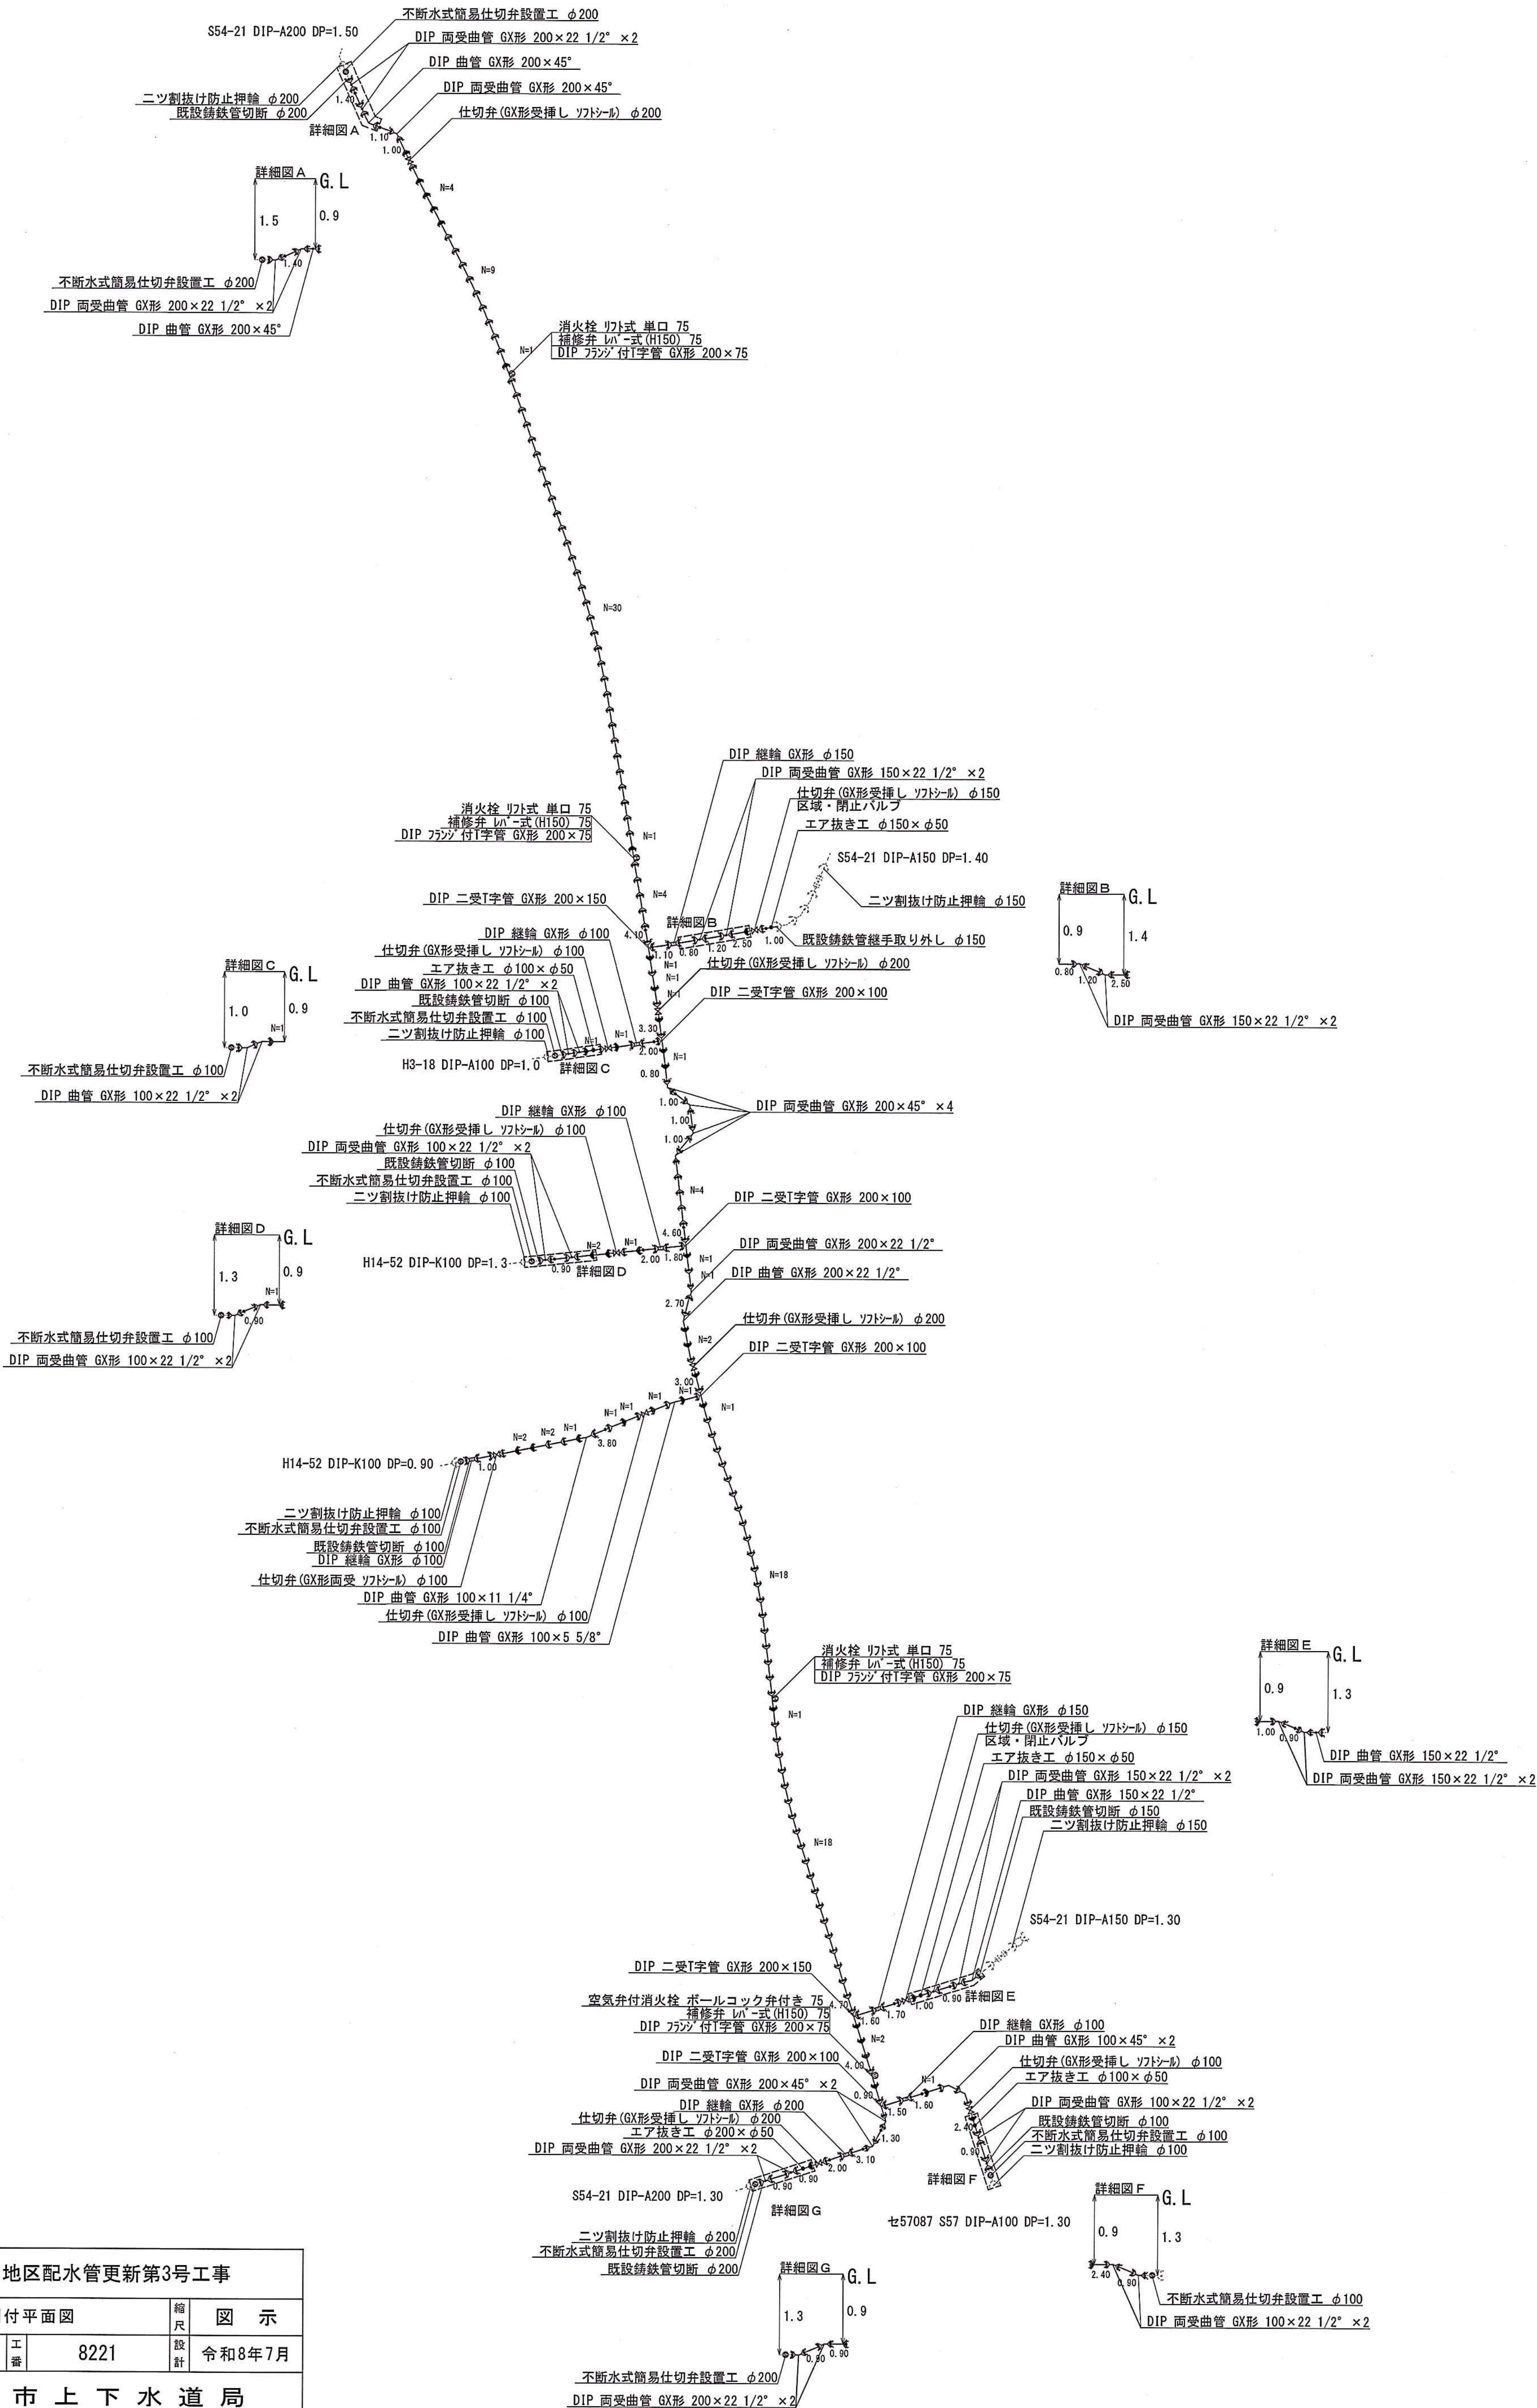

工事番号	山口地区配水管更新第3号工事				
図名	割付平面図			縮尺	図 示
図番	2/5	工番	8221	設計	令和8年7月
所 沢 市 上 下 水 道 局					

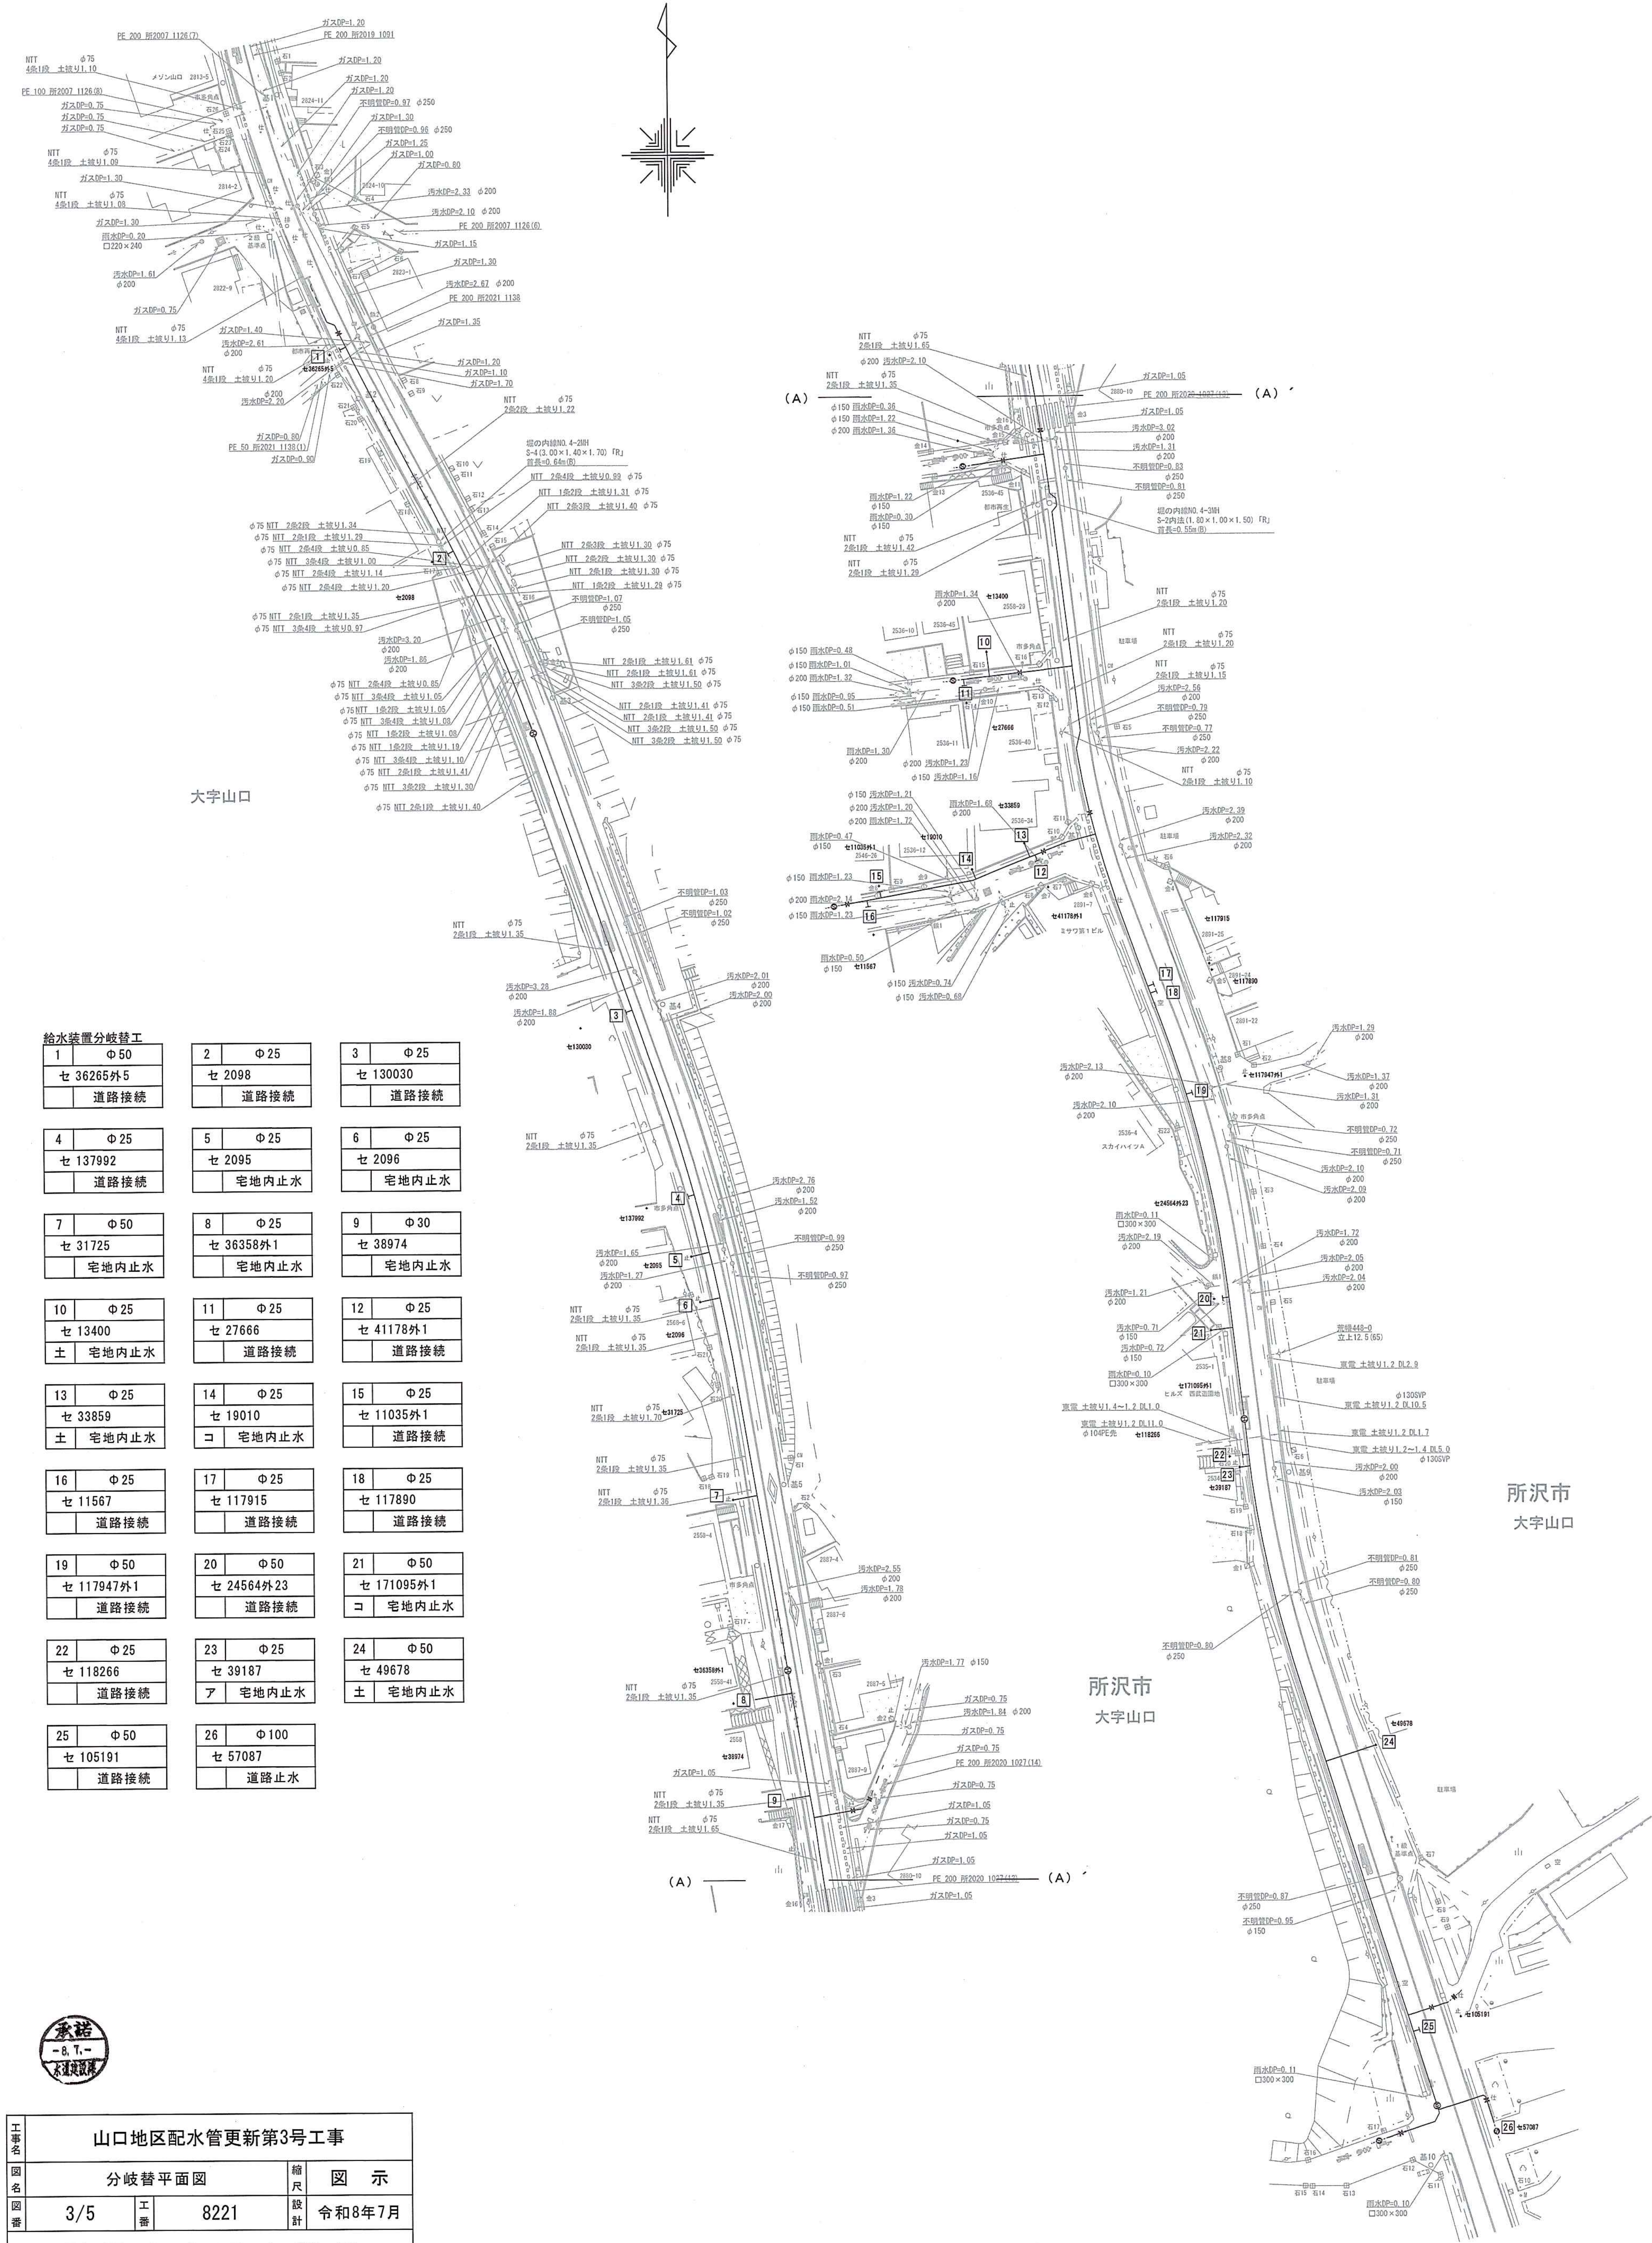

給水装置分岐替工		
1 Φ50	2 Φ25	3 Φ25
セ 36265外5	セ 2098	セ 130030
道路接続	道路接続	道路接続
4 Φ25	5 Φ25	6 Φ25
セ 137992	セ 2095	セ 2096
道路接続	宅地内止水	宅地内止水
7 Φ50	8 Φ25	9 Φ30
セ 31725	セ 36358外1	セ 38974
宅地内止水	宅地内止水	宅地内止水
10 Φ25	11 Φ25	12 Φ25
セ 13400	セ 27666	セ 41178外1
土 宅地内止水	道路接続	道路接続
13 Φ25	14 Φ25	15 Φ25
セ 33859	セ 19010	セ 11035外1
土 宅地内止水	宅地内止水	道路接続
16 Φ25	17 Φ25	18 Φ25
セ 11567	セ 117915	セ 117890
道路接続	道路接続	道路接続
19 Φ50	20 Φ50	21 Φ50
セ 117947外1	セ 24564外23	セ 171095外1
道路接続	道路接続	宅地内止水
22 Φ25	23 Φ25	24 Φ50
セ 118266	セ 39187	セ 49678
道路接続	宅地内止水	土 宅地内止水
25 Φ50	26 Φ100	
セ 105191	セ 57087	
道路接続	道路止水	

工事名

山口地区配水管更新第3号工事

図名

分岐替平面図

縮尺

図示

図番

3/5


工番

8221

設計

令和8年7月

所沢市上下水道局

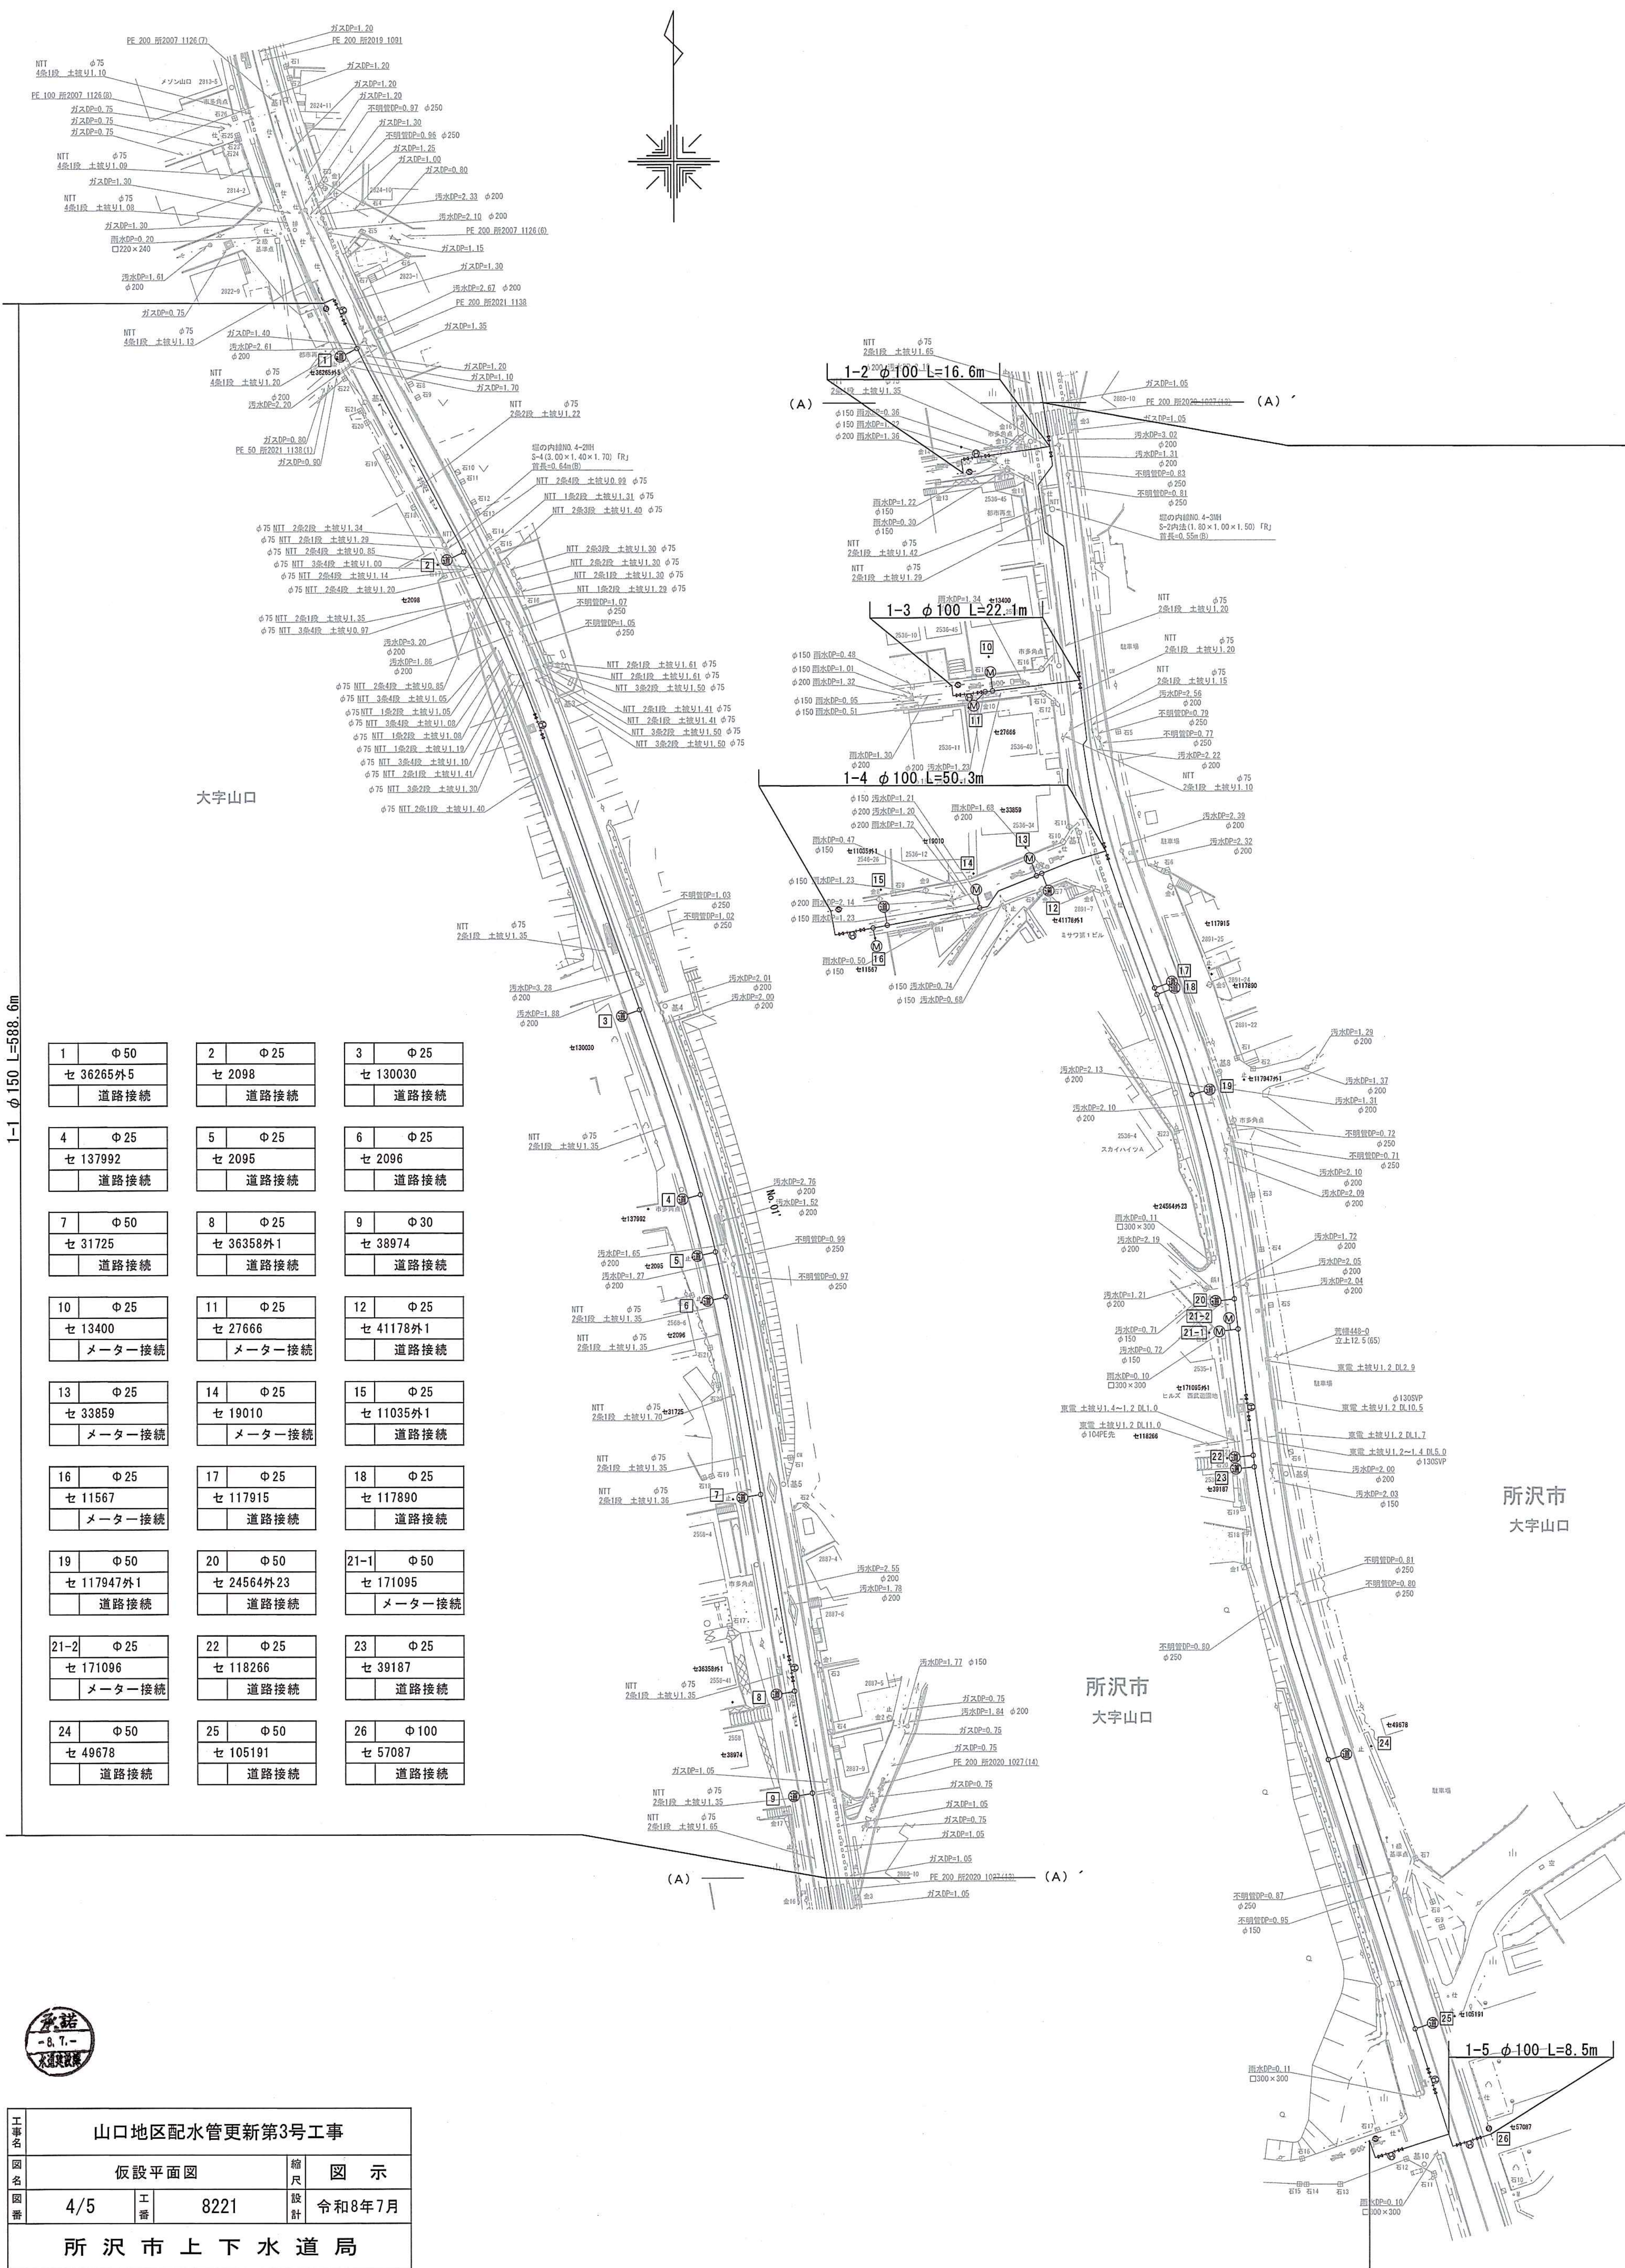

1-10 D1P 6X形 φ200 L=562.8m

