 


系統図（１） 縮尺 1:1250

所 沢 市
設計番号
図面番号
1 / 12
工 事 名
亀ヶ谷地内ほか
下水管布設工事（8-1）

承諾
8.5
下水道整備課



凡 例

記 号	名 称
	実 施 路 線
	計 画 路 線
	既 設 路 線
	小型マンホール(レジン)
	小型マンホール(塩ビ)
	組立0号マンホール
	組立1号マンホール
	組立2号マンホール
	組立3号マンホール
	副管付マンホール
	既設1号マンホール
	汚 水 取 付
	N T T
	電 力
	ガ ス 管
	水 道 管

系統図(2) 縮尺 1:1250

所
沢
市

公共下水道

設計番号

図面番号
2 / 12

工事名
亀ヶ谷地内ほか
下水管布設工事(8-1)


承諾
8.5
下水道整備費




凡 例

記 号	名 称
	実 施 路 線
	計 画 路 線
	既 設 路 線
	小型マンホール(レジン)
	小型マンホール(塩ビ)
	組立0号マンホール
	組立1号マンホール
	組立2号マンホール
	組立3号マンホール
	副管付マンホール
	既設1号マンホール
	汚 水 取 付
	N T T
	電 力
	ガ ス 管
	水 道 管


平面図 縮尺1:500

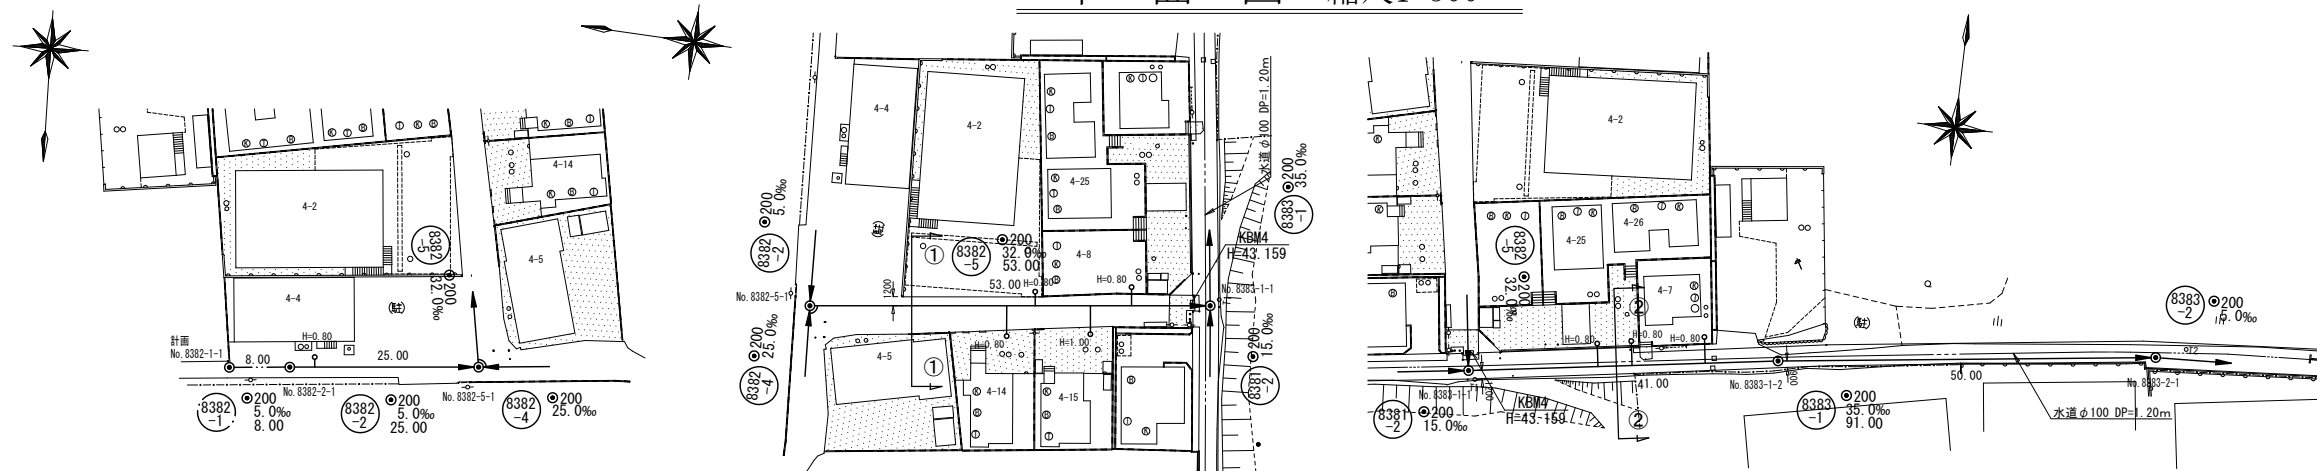

縦断面図 縮尺 縦 1:100 横 1:500

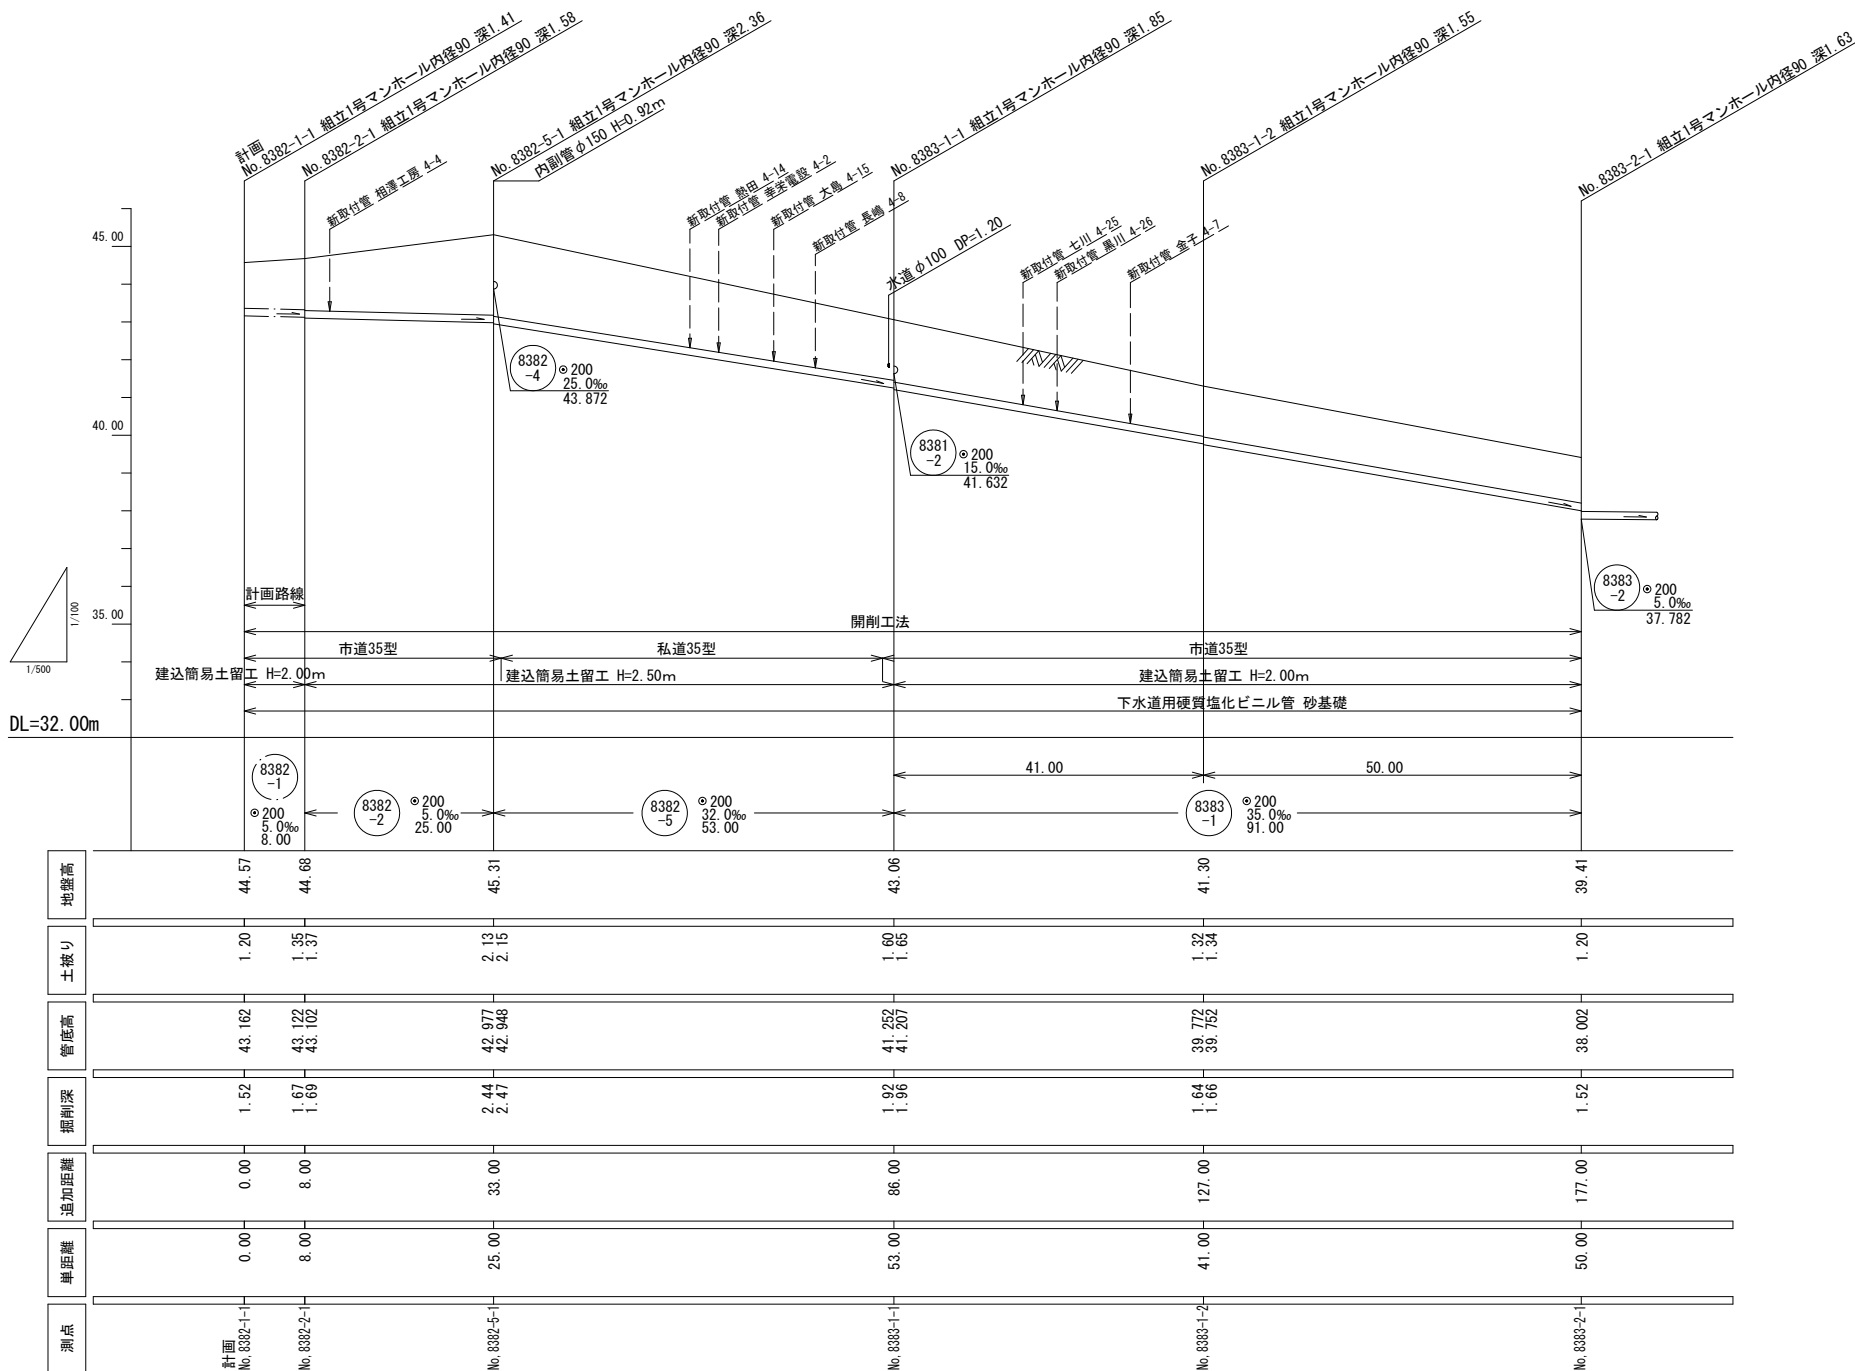

横断面図 縮尺 1:100

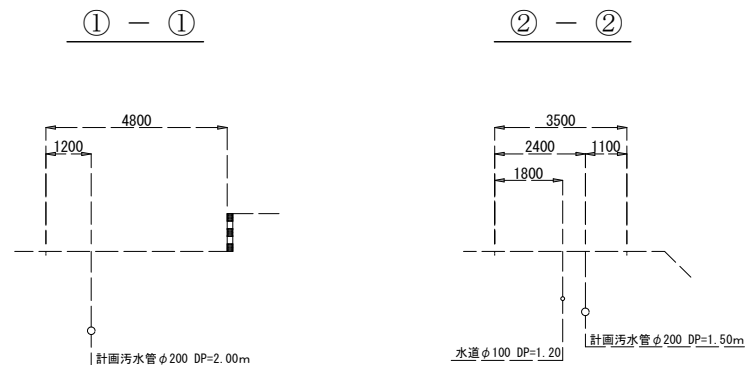

案内図 縮尺1:10000



凡 例

記 号	名 称
—▶	実 施 路 線
- - -▶	計 画 路 線
- - - -▶	既 設 路 線
●	小型マンホール(レジン)
⊙	小型マンホール(塩ビ)
①	組立0号マンホール
②	組立1号マンホール
③	組立2号マンホール
④	組立3号マンホール
⑤	副管付マンホール
⑥	既設1号マンホール
⊙	汚 水 取 付
—	N T T
—	電 力
—	ガ ス 管
—	水 道 管

※H=○. ○○は取付管の土被りを示す

路線番号	8382-1	8382-2	8382-3	8382-4
所 沢 市				
公 共 下 水 道				
設計番号				
図面番号				
3 / 12				
工 事 名				
亀ヶ谷地内ほか 下水管布設工事 (8-1)				
承諾 8.5 下水道整備課				

平面図 縮尺1:500

横断図 縮尺 1:100

縦断面図 縮尺 縦 1:100
横 1:500

路線番号
8383 8383 8383
8383 8383 8383
8383 8383 8383


所沢市
公共下水道
設計番号
図面番号
4 / 12
工事名
亀ヶ谷地内ほか
下水管布設工事
(8-1)

承諾
8.5
下水道整備課


案内図 縮尺1:10000

※H=0.00は取付管の土被りを示す



平面図 縮尺1:500

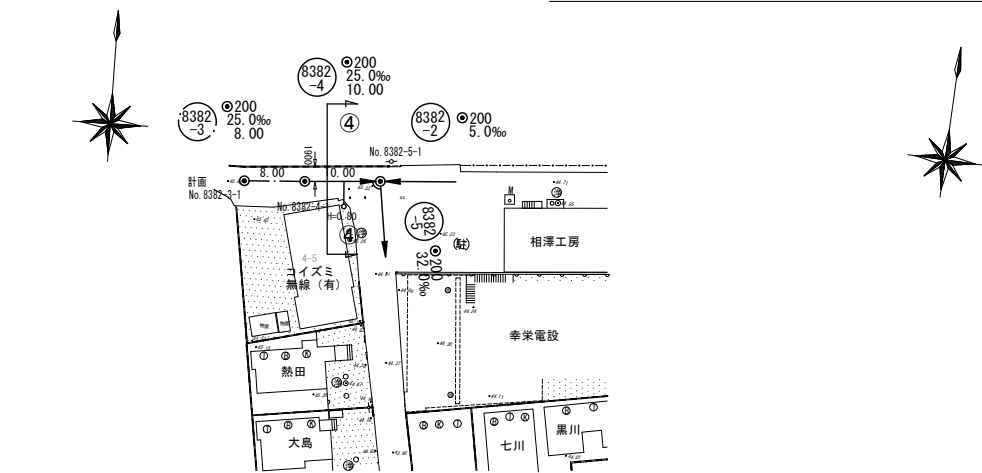

縦断面図 縮尺 縦 1:100 横 1:500

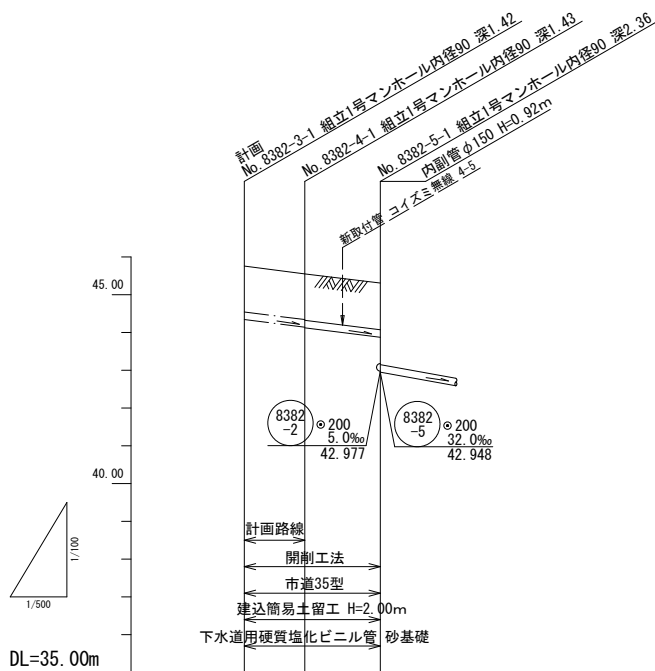


測点	測点	測点
計画 No. 8382-3-1	計画 No. 8382-4-1	計画 No. 8382-5-1
8382-3 φ200 25.0‰ 8.00	8382-4 φ200 25.0‰ 10.00	8382-5 φ200 25.0‰ 10.00
0.00	8.00	10.00
0.00	8.00	18.00
1.53	1.52	1.55
44.342	44.142	43.872
1.21	1.20	1.23
45.76	45.55	45.31

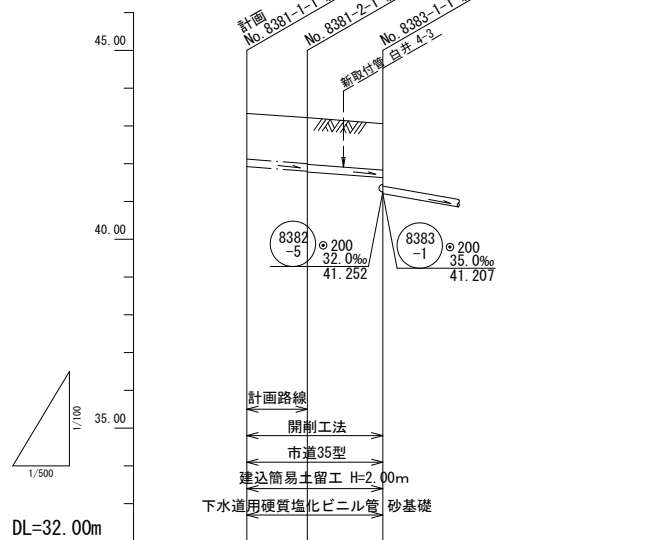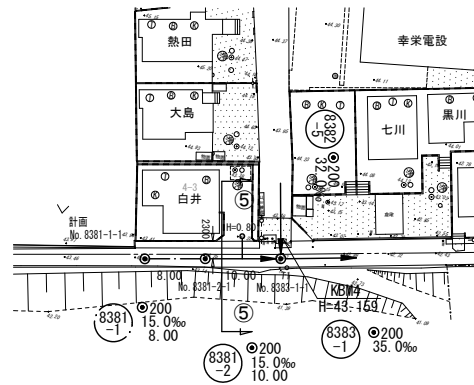


測点	測点	測点
計画 No. 8381-1-1	計画 No. 8381-2-1	計画 No. 8381-3-1
8381-1 φ200 15.0‰ 8.00	8381-2 φ200 15.0‰ 10.00	8381-3 φ200 15.0‰ 10.00
0.00	8.00	10.00
0.00	8.00	18.00
1.52	1.53	1.54
41.922	41.802	41.632
1.20	1.21	1.22
43.33	43.22	43.06

横断面図 縮尺 1:100

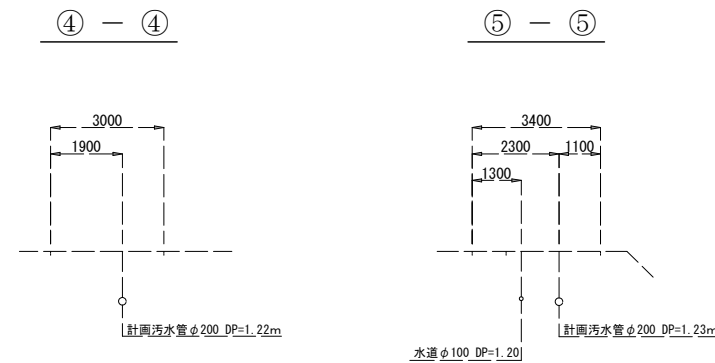

案内図 縮尺1:10000

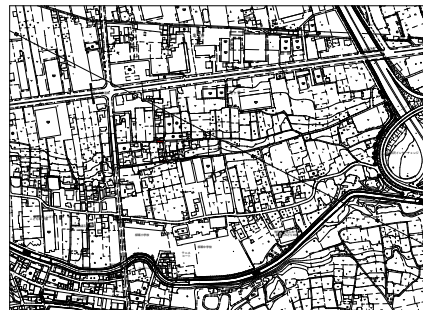


凡 例

記 号	名 称
——▶	実 施 路 線
---▶	計 画 路 線
-----▶	既 設 路 線
●	小型マンホール(レジン)
⊙	小型マンホール(塩ビ)
①	組立0号マンホール
②	組立1号マンホール
③	組立2号マンホール
④	組立3号マンホール
⊙	副管付マンホール
⊙	既設1号マンホール
⊙	汚 水 取 付
---	N T T
---	電 力
---	ガ ス 管
---	水 道 管

※H=O. OOは取付管の土被りを示す

所 沢 市
公 共 下 水 道
設計番号
図面番号
5 / 12
工 事 名
亀ヶ谷地内ほか 下水管布設工事 (8-1)
承諾 8.5 下水道整備課

推進工一般図 縮尺 Free

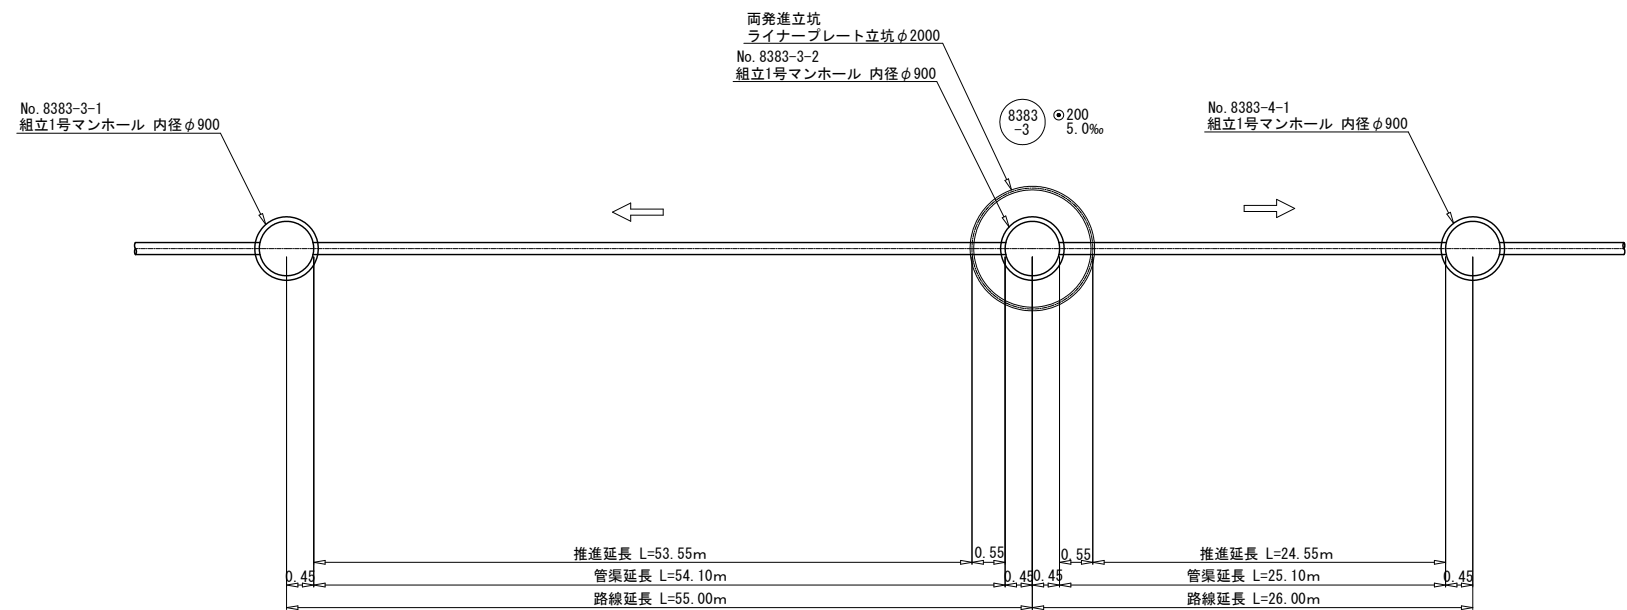

路線番号	区 間	路線延長 (m)	管渠延長 (m)	推進延長 (m)	空伏せ延長 (m)	下水道推進工法用硬質塩化ビニル管			下水道用硬質塩化ビニル管	備 考
						スパイラル継手付直管			1.00m/本	
						標準管	先頭管	最終管	半管	
8383-3	No. 8383-3-1 組立 1 号マンホール	55.00	54.10	53.625	0.475	52	1	1	1	
	No. 8383-3-2 組立 1 号マンホール	26.00	25.10	24.625	0.475	23	1	1	1	
	No. 8383-4-1 組立 1 号マンホール									
合 計		81.00	79.20	78.250	0.950	75	2	2	2	

所 沢 市

公 共 下 水 道

設計番号

図面番号

6 / 12

工 事 名


亀ヶ谷地内ほか
下水管布設工事
(81)

承諾
8.5
下水道整備課


No. 8383-3-2 発進立坑仮設図 縮尺 1:50

所 沢 市
公 共 下 水 道
設計番号
図面番号
7 / 12
工 事 名
亀ヶ谷地内ほか 下水管布設工事 (8-1)
承諾 8.5 下水道整備課


平 面 図

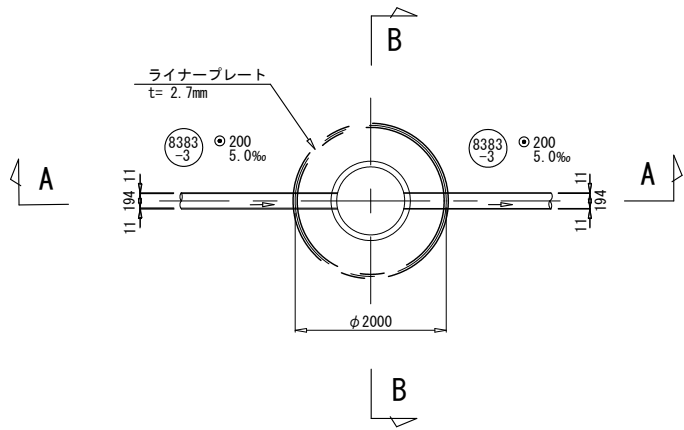


割 付 図

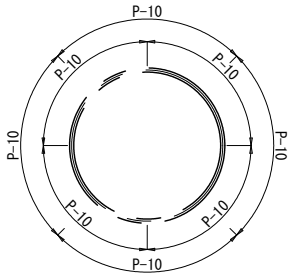



A-A 断面図

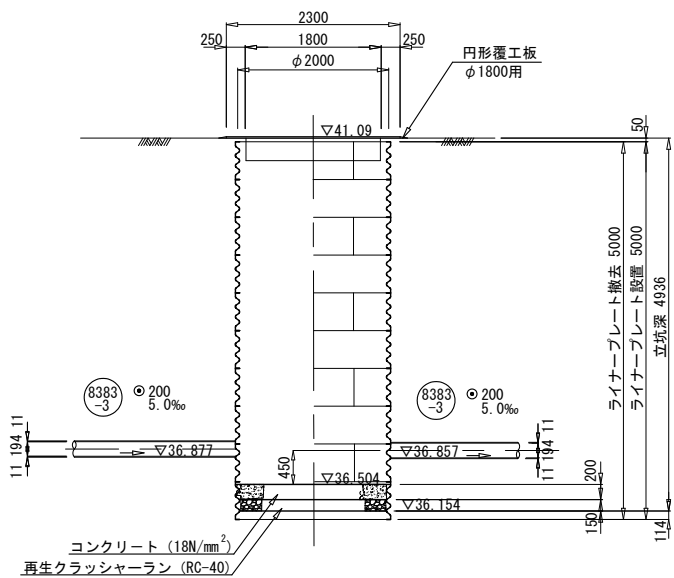


B-B 断面図

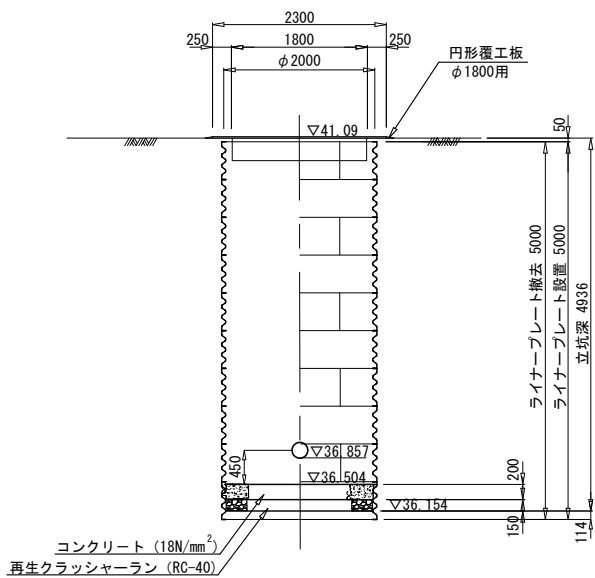



No. 8383-3-2 組立1号マンホール構造図 縮尺 1:50

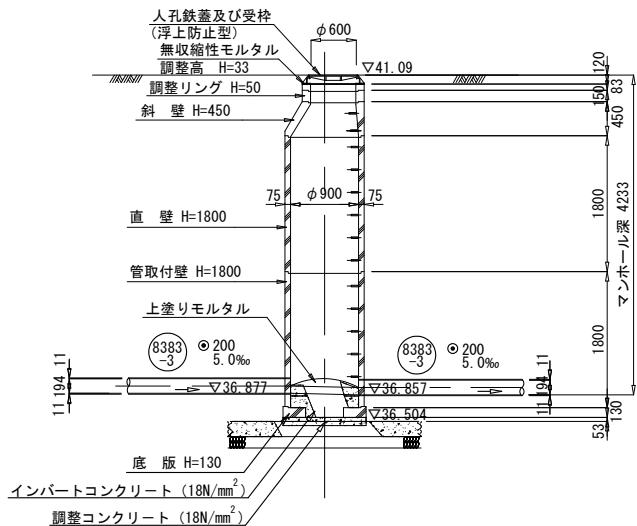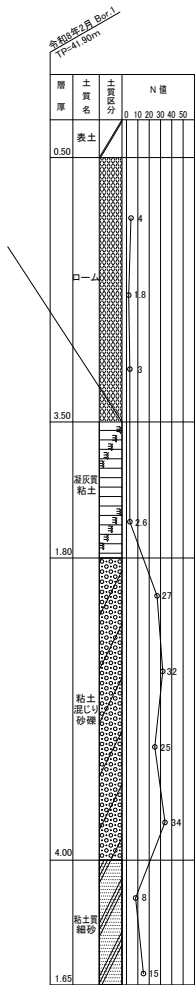


平 面 図 縮尺1:500

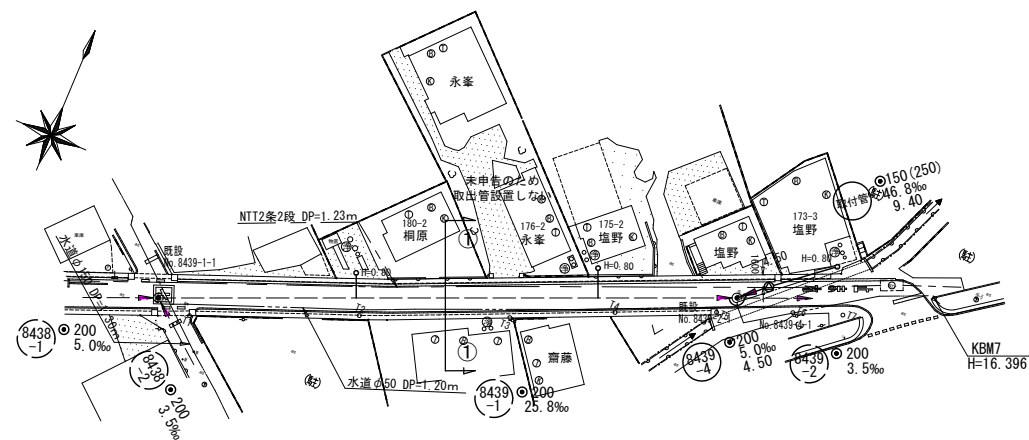

縦断面図縮尺 縦横 1:100
1:500

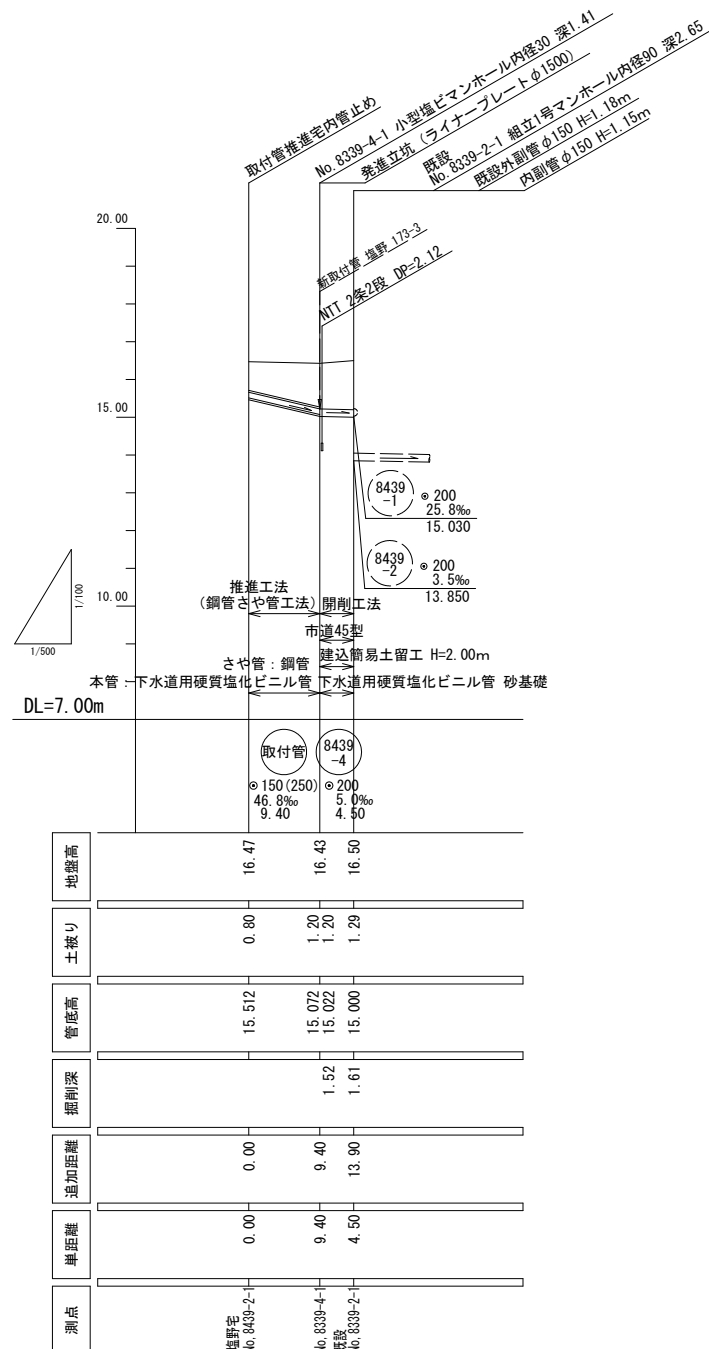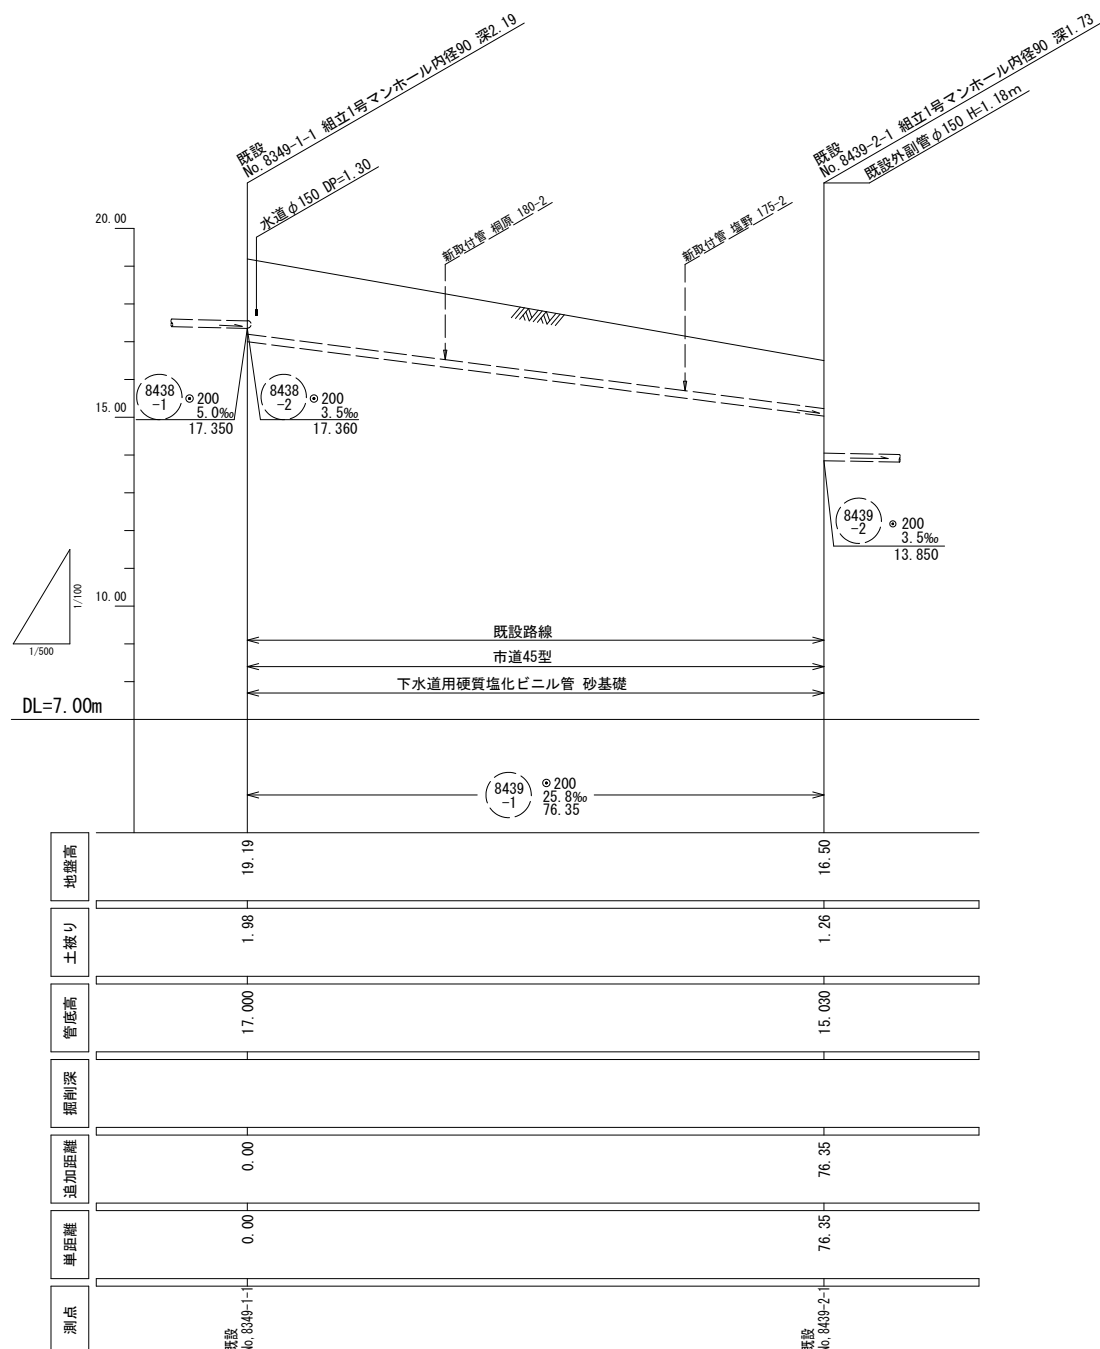

横断図 縮尺 1:100

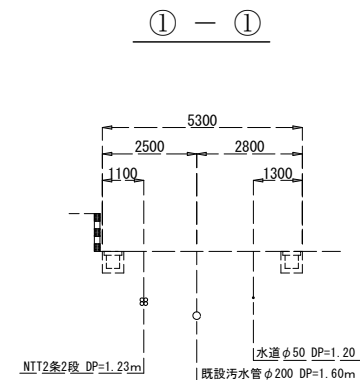

路 線 番 号					所 沢 市
8439 -1	8439 -4				
					設計番号
					図面番号
					8 / 12
					工 事 名
					亀ヶ谷地内ほか 下水管布設工事 (8 / 1)
					承諾 8. 5 下水道整備課

案 内 図 縮尺1:20000(A3)




凡 例

記 号	名 称
	実 施 路 線
	計 画 路 線
	既 設 路 線
	小型マンホール(レジ)
	小型マンホール(塩ビ)
	組立 0 号マンホール
	組立 1 号マンホール
	組立 2 号マンホール
	組立 3 号マンホール
	副管付マンホール
	既設 1 号マンホール
	汚 水 取 付
	N
	T
	電 力
	ガ ス 管
	水 道 管

※H=0. ○○は取付管の土被りを示す

No. 8439-3 取付管推進詳細図 縮尺 1:20

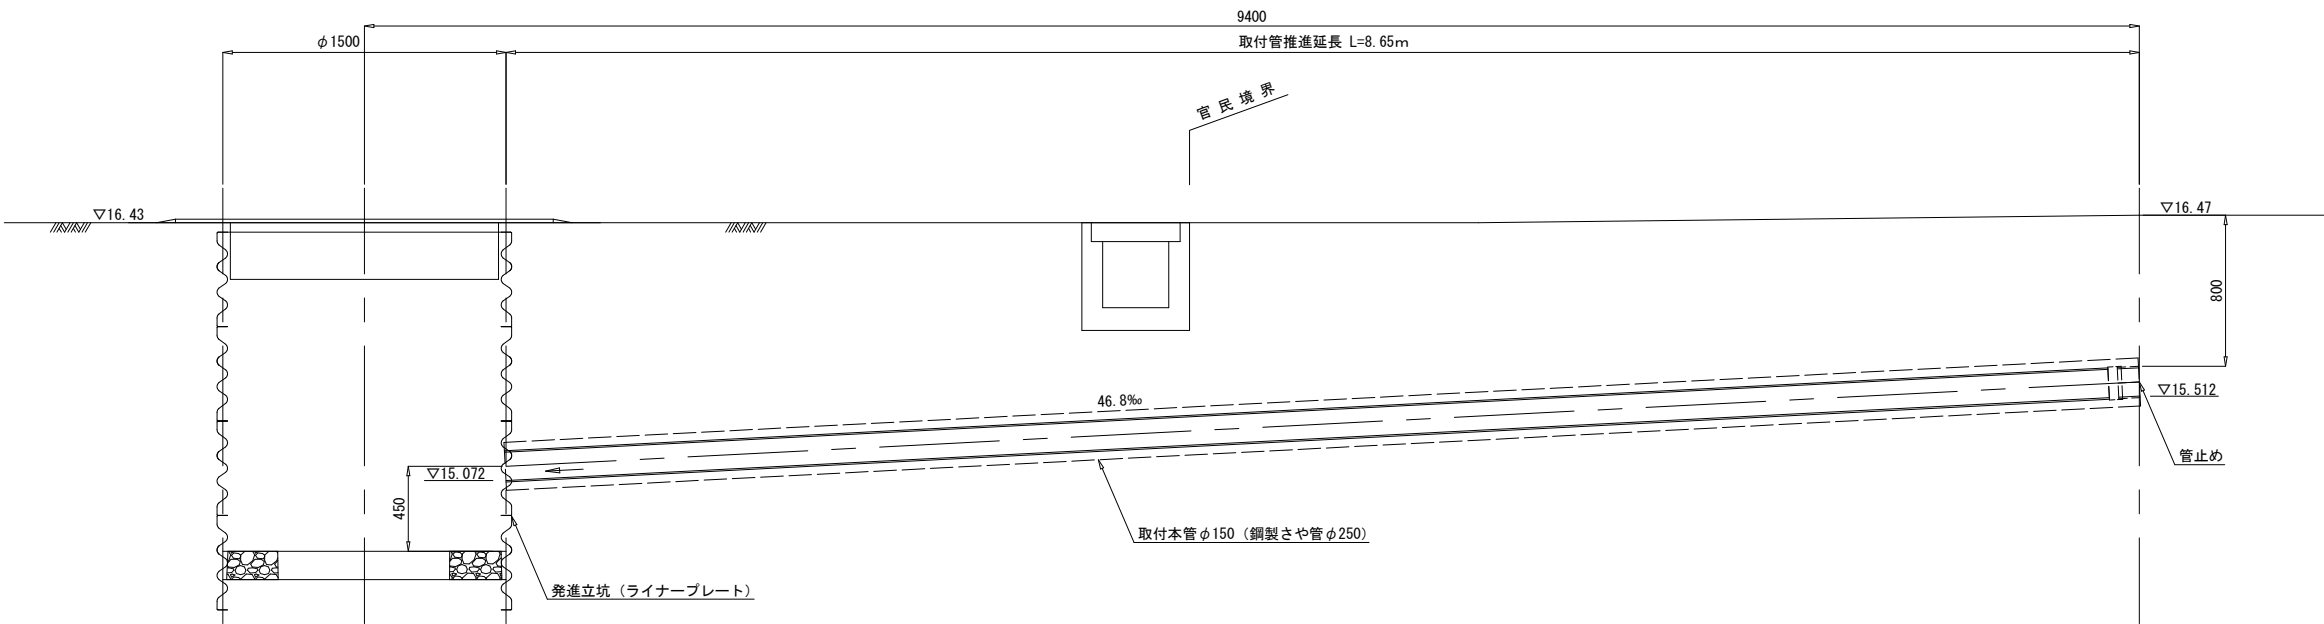


S53年1月 Bor.1

層厚	土質名	土質区分	N 値					
			0	10	20	30	40	50
1.20	表土							
0.90	有機土							
1.65	粘土混じり砂礫							


所沢市
公共下水道
設計番号
図面番号
9 / 12
工事名
亀ヶ谷地内ほか
下水管布設工事
(81)

承諾
8.5
下水道整備課


組立1号マンホール標準構造図 縮尺 1:20

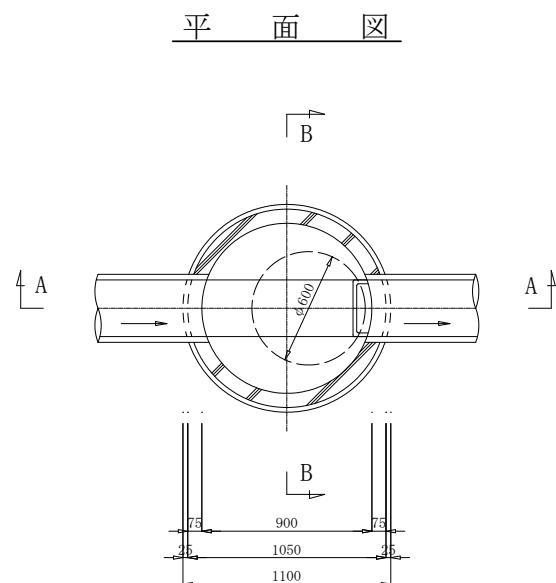


A-A 断面図

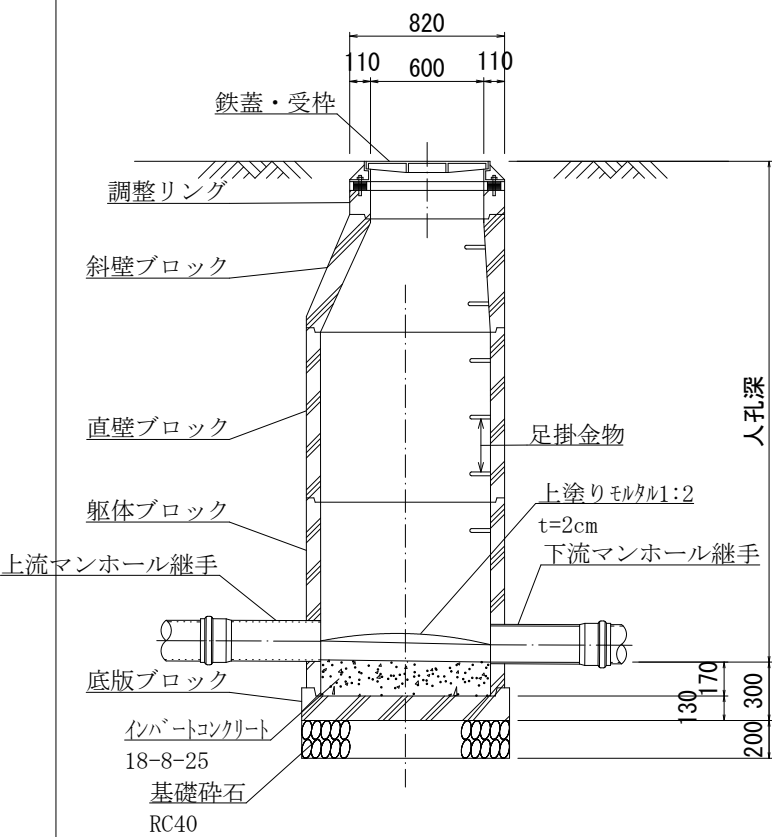

B-B 断面図

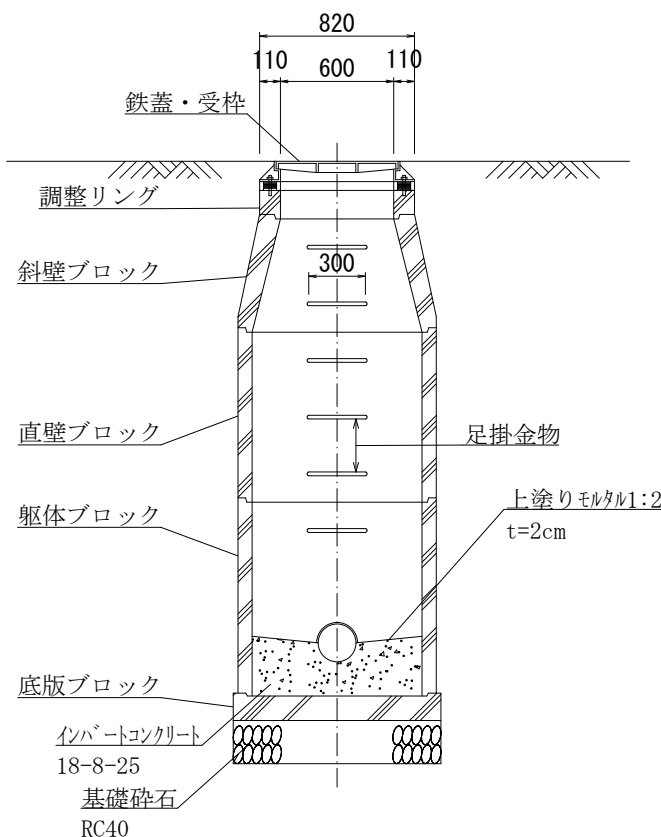


所沢市鉄蓋標準図

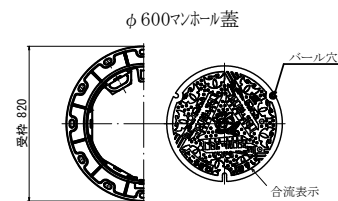

内副管標準構造図 縮尺 1:20

平面図

内副管
(1号マンホール)

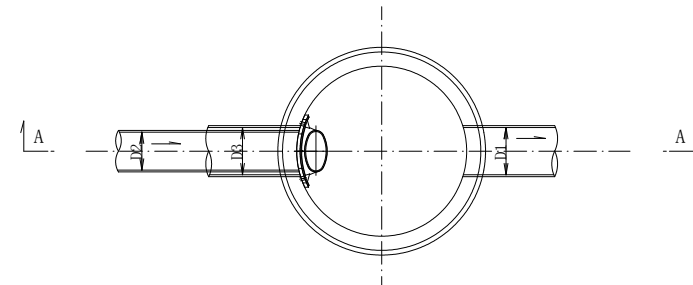

断面図

A-A断面

曲管無し

曲管有り

