


特記仕様書		項目	特記事項
Ⅰ 工事概要		17)電気保安技術者	○適用する
1工事名川柳中学校高圧受電設備引込ケーブル等更新工事		18)条件明示事項	火災保険等
2工事場所草加市青柳七丁目35番1号		19)建設機械	原則として、排出ガス対策型、低騒音型及び低振動型を使用すること。なお、建設機械の借入れに当たっては、市内業者を優先的に配慮するよう努めるものとする。
3工事種目(1)電気設備改修工事一式		20)工事を中止する場合の安全対策	草加市建設工事請負契約款第20条の規定及びその他の理由で工事を中止する場合は、受注者の責務において工事用地等の安全を確保するものとする。
Ⅱ 工事仕様		21)その他	受注者は、受注時又は変更時の工事請負代金額が500万円以上の工事について、受注・変更・竣工・訂正時に工事実績データを作成し、監督員の確認を受け工事実績情報システム（CORINS）に登録申請しなければならない。 〔受注時は契約日から土曜日、日曜日、祝日等を除き10日以内、変更時は登録内容の変更があった日から土曜日、日曜日、祝日等を除き10日以内、竣工時は完成日から土曜日、日曜日、祝日等を除き10日以内、訂正時は速やかに登録申請しなければならない。なお、変更時と竣工時の間が10日間に満たない場合は、変更時の登録を省略できる。〕 また、（一財）日本建設情報総合センター発行の「登録内容確認書」が受注者に届いた際には、その写しを速やかに監督員に提出しなければならない。 草加市環境マネジメントシステムに基づく取組に協力すること。 個人情報の保護に関する法律（平成15年法律第57号）を遵守すること。また、業務上知り得た事項を漏らしてはならない。 草加市政における公正な職務執行の確保に関する条例（平成19年条例第16号）第6条及び草加市が締結する契約からの暴力団排除措置要綱（平成8年告示第155号）第9条の規定に基づき、次の事項を遵守すること。 ア．受注者及び受注者の下請業者が、不当要求行為を受けた場合又は不当要求行為による被害を受けた場合若しくは被害が発生するおそれがある場合は、市長に報告するとともに、所轄の警察署に通報すること。 イ．受注者は、市及び所轄の警察署と協力し、不当要求行為の排除対策を講じること。 受注者は、下請負者がいる場合は建設業退職金共済制度に基づき、建設業退職金共済証紙購入状況報告書及び実績報告書を提出すること。 また、現場事務所、工事現場の出入口の見やすい場所に適用標識（シール）を掲示すること。 ただし、下請負者がこれと同等の制度などに加入している場合は除く。 請負代金額4,500万円（建築工事一式である場合にあっては9千万円）以上の建設工事現場に置く主任技術者又は監理技術者の専任を要しない期間について、次のとおりとする。 ア．現場施工に着手するまでの期間 請負契約の締結後、現場施工に着手するまでの期間（現場事務所の設置、資機材の搬入又は仮設工事等が開始されるまでの期間）については、主任技術者又は監理技術者の工事現場への専任を要しない。なお、現場施工に着手する日については、請負契約の締結後、監督職員との打合せにおいて定める。 イ．検査終了後の期間 工事完成後、検査が終了し（発注者の都合により検査が遅延した場合を除く。）、事務手続、後片付け等のみが残っている期間については、主任技術者又は監理技術者の工事現場への専任を要しない。なお、検査が終了した日は、発注者が工事の完成を確認した旨、受注者に通知した日とする。 業務の実施に当たっては、人権を尊重するとともに、業務に関わる者が人権に配慮することができるよう努めること。
項目特記事項		2 仮設工事	・設置しない○設置する構造・単管下地（シート張り）H＝m、L＝m程度○その他（カラーコーン＋バー程度）L＝40m程度
1 一般共通事項		1) 仮囲い	※手すり先行足場 足場を設ける場合、公共建築工事標準仕様書（建築工事編）によるほか、設置においては、「手すり先行工法による足場の組立て等に関する基準」における2の（2）手すり据置き方式又は（3）手すり先行専用足場方式により行うこと。 ・外部足場・設置しない・設置する（・図示）・材料、撤去材等の運搬方法種別（・A種）・その他（） 防護シート等による養生・行わない・行う（） 墜落制止用具の使用は、「墜落制止用具の安全な使用に関するガイドライン」による。 ○フルハーネス型墜落制止用具を用いる。 ○高所作業（屋外架空配線類の撤去・新設等）については、高所作業車を使用すること。
1) 適用基準等		2) 足場その他	
2) 疑義		3) 工事用看板	・設置しない○設置する〔寸法（縦×横）1400×1100程度色及び字体等は、十分協議の上、作成する〕
3) 設計変更		4) 工事用水	・利用できない○利用できる（・有償○無償）
4) 建築材料等		5) 工事用電力	・利用できない○利用できる（・有償○無償）
5) 関係書類		6) 障害物の処理	工事の施工上、撤去・移設を要する軽微なものは、本工事に含む。
6) 工程表・施工計画書		7) 安全対策	本工事においては、施設利用者等に対する安全に万全を期するものとし、安全上必要と思われるもの及び監督員の指示があったものは、速やかに対処すること。 また、工事車両の出入口及び敷地内通路については、必要に応じ係員等を配置し、車両を誘導するものとする。
7) 色柄		3 電気設備工事	(1)改修工事に伴い必要となる雑材料類については、本工事に含むものとする。 (2)自家用電気工作物に係る工事等（ケーブル接続後の耐圧試験等）については、本工作物を管理する電気主任技術者の立会を求めるものとする。 なお、立会費用については、本工事に含むものとする。
8) 発生材の処理等		1) 受変電設備工事	(1)接地極の埋設位置には、その付近の適切な箇所に接地極埋設標（コンクリート製）を設けること。
○ 場外搬出適正処理		2) 接地工事	(1)改修工事に伴い不要となる盤内機器、配線、配管類については、全て撤去・処分すること。
・ 引渡しを要するもの図示		3) 撤去工事	(1)各種工事の施工に当たっては、十分に現地を確認し、施工計画書等を作成の上、監督員の承諾を得てから実施すること。 (2)工事範囲内の屋内及び屋外の施工範囲において、工事に必要な養生・清掃等は、本工事に含むものとする。
・ a) 発生材のうち特記により、引渡しを要するものは、指示された場所に整理の上、調書を添えて監督員に報告する。		4 その他	本工事は、受注者が希望する場合、契約締結後の受発注者間の協議のに基づき、受発注者間の情報を電子的に交換・共有するシステム（工事情報共有システム）を活用することができる工事である。なお、実施に当たっては『草加市営繕工事情報共有システム試行要領』に基づくため、事前に草加市ホームページを確認すること。 草加市ホームページhttps://www.city.soka.saitama.jp/cont/s1206/PAGE0000000000000079874.html
・ b) 産業廃棄物処理許可書及び最終処理受入票の写しを提出する。		1) 工事情報共有システムの活用	再生砂を使用する工種がある場合は、使用に先立って、六価クロム溶出試験を1購入先当たり1検体の頻度で実施し、試験結果（計量証明書）を材料使用前に監督員へ提出するものとする。使用予定の再生砂が環境基準に適合しない結果となった場合は、別の購入先を選定し、同様の試験を行い、適合した材料を使用するものとする。
・ c) 引渡しを要しないものは、全て構外に搬出し、「資源の有効な利用の促進に関する法律」「建設工事に係る資材の再資源化等に関する法律」「廃棄物の処理及び清掃に関する法律」その他関係法令等に従い適切に処理し、監督員に報告する。		2) 再生砂の使用	
・ d) コンクリート舗装版、アスファルト舗装版及びこれらの重複舗装版の切断作業を行う場合は、濁水を吸引の上、タンクに貯留し、作業終了後速やかに排水を処理施設へ運搬処分する。			
・ e) 建設副産物情報交換システム（通称「COBRIS」）に入力を行い、施工計画作成時に、「再生資源利用計画書」「再生資源利用促進計画書」及び「工事登録証明書」、完了時に「再生資源利用実施書」「再生資源利用促進実施書」及び「工事登録証明書」を提出すること。			
9) 建設発生土の処理			
○ 場外搬出適正処理（・土質改良プラント○その他（リサイクル施設））			
建設発生土は、指定処分とし、搬出を想定している施設は次のとおりとする。			
なお、別の施設を選定する場合は、事前に監督員の承諾を得るものとする。また、搬出に先立ち、受け入れ条件等を確認し、監督員に報告するものとする。			
搬出先（名称：有限会社彩光、所在地：埼玉県草加市柿木町1096-1）			
受注者は、100m3以上の建設発生土を草加市外に搬出する場合は、搬出前に搬出先市町村の担当窓口宛てに、搬出先市町村が定めた様式による「建設発生土搬出のお知らせ」を郵送・FAX等で提出し、その写しを施工計画書に添付し監督員に提出するものとする。			
10) 規格品等			
11) 協力業者の選定			
12) 養生			
13) 諸官庁届出			
14) 完成図等			
15) 写真			
16) 設計GL			

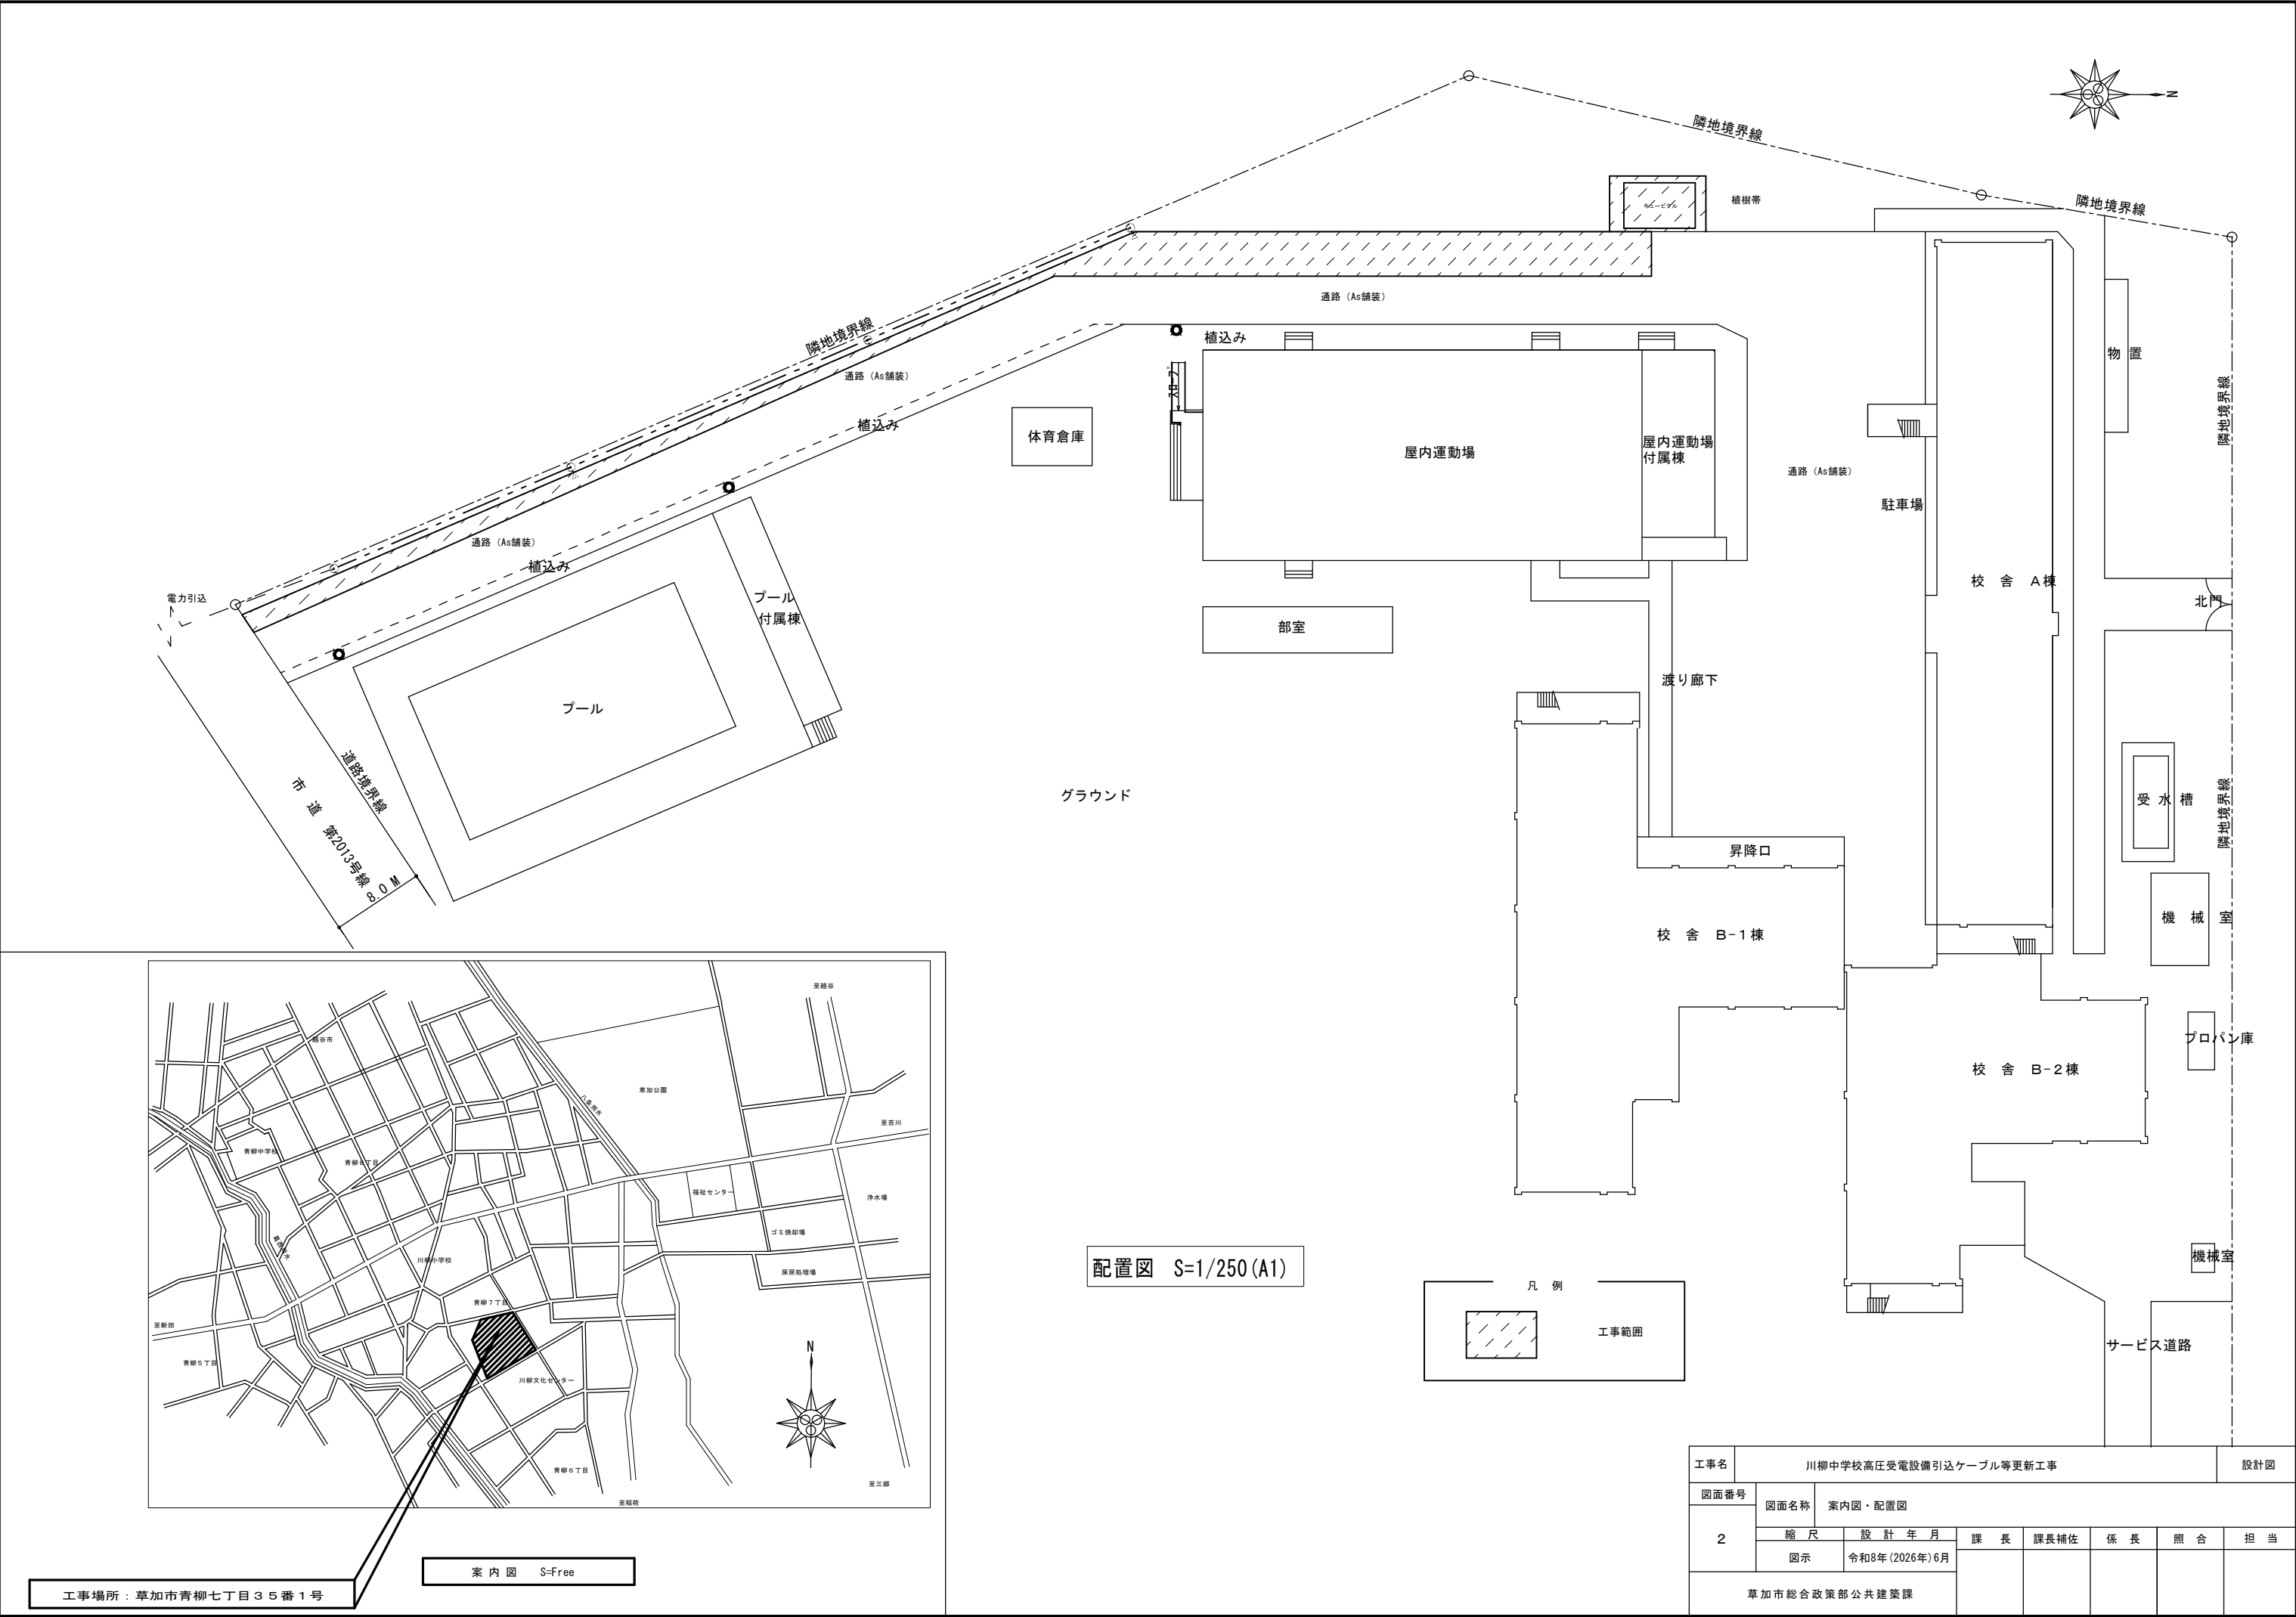



工事場所：草加市青柳七丁目35番1号

案内図 S=Free

工事名		川柳中学校高圧受電設備引込ケーブル等更新工事						設計図	
図面番号		図面名称	案内図・配置図						
2		縮尺	設計年月		課長	課長補佐	係長	照合	担当
		図示	令和8年(2026年)6月						
草加市総合政策部公共建築課									

特記事項

 - 搬出入路及び作業範囲等について、工事完了後、現況に復旧すること。
- 養生及び清掃すること。
- 工事施工範囲について、整理整頓すること。
- 工事開始前に、学校・監督員と協議を行い、施設の運営や行事に関して協力すること。
- 立入禁止区域及び安全対策等について、適宜掲示を行うこと。
- 工事期間中も、工事範囲外工程・グランド等を生徒が使用するので、工事範囲内と範囲外との区別を徹底し安全に十分配慮すること。
また、不用意に生徒が工事範囲内に侵入しないよう管理を徹底すること。
- 仮設計画については、参考とする。

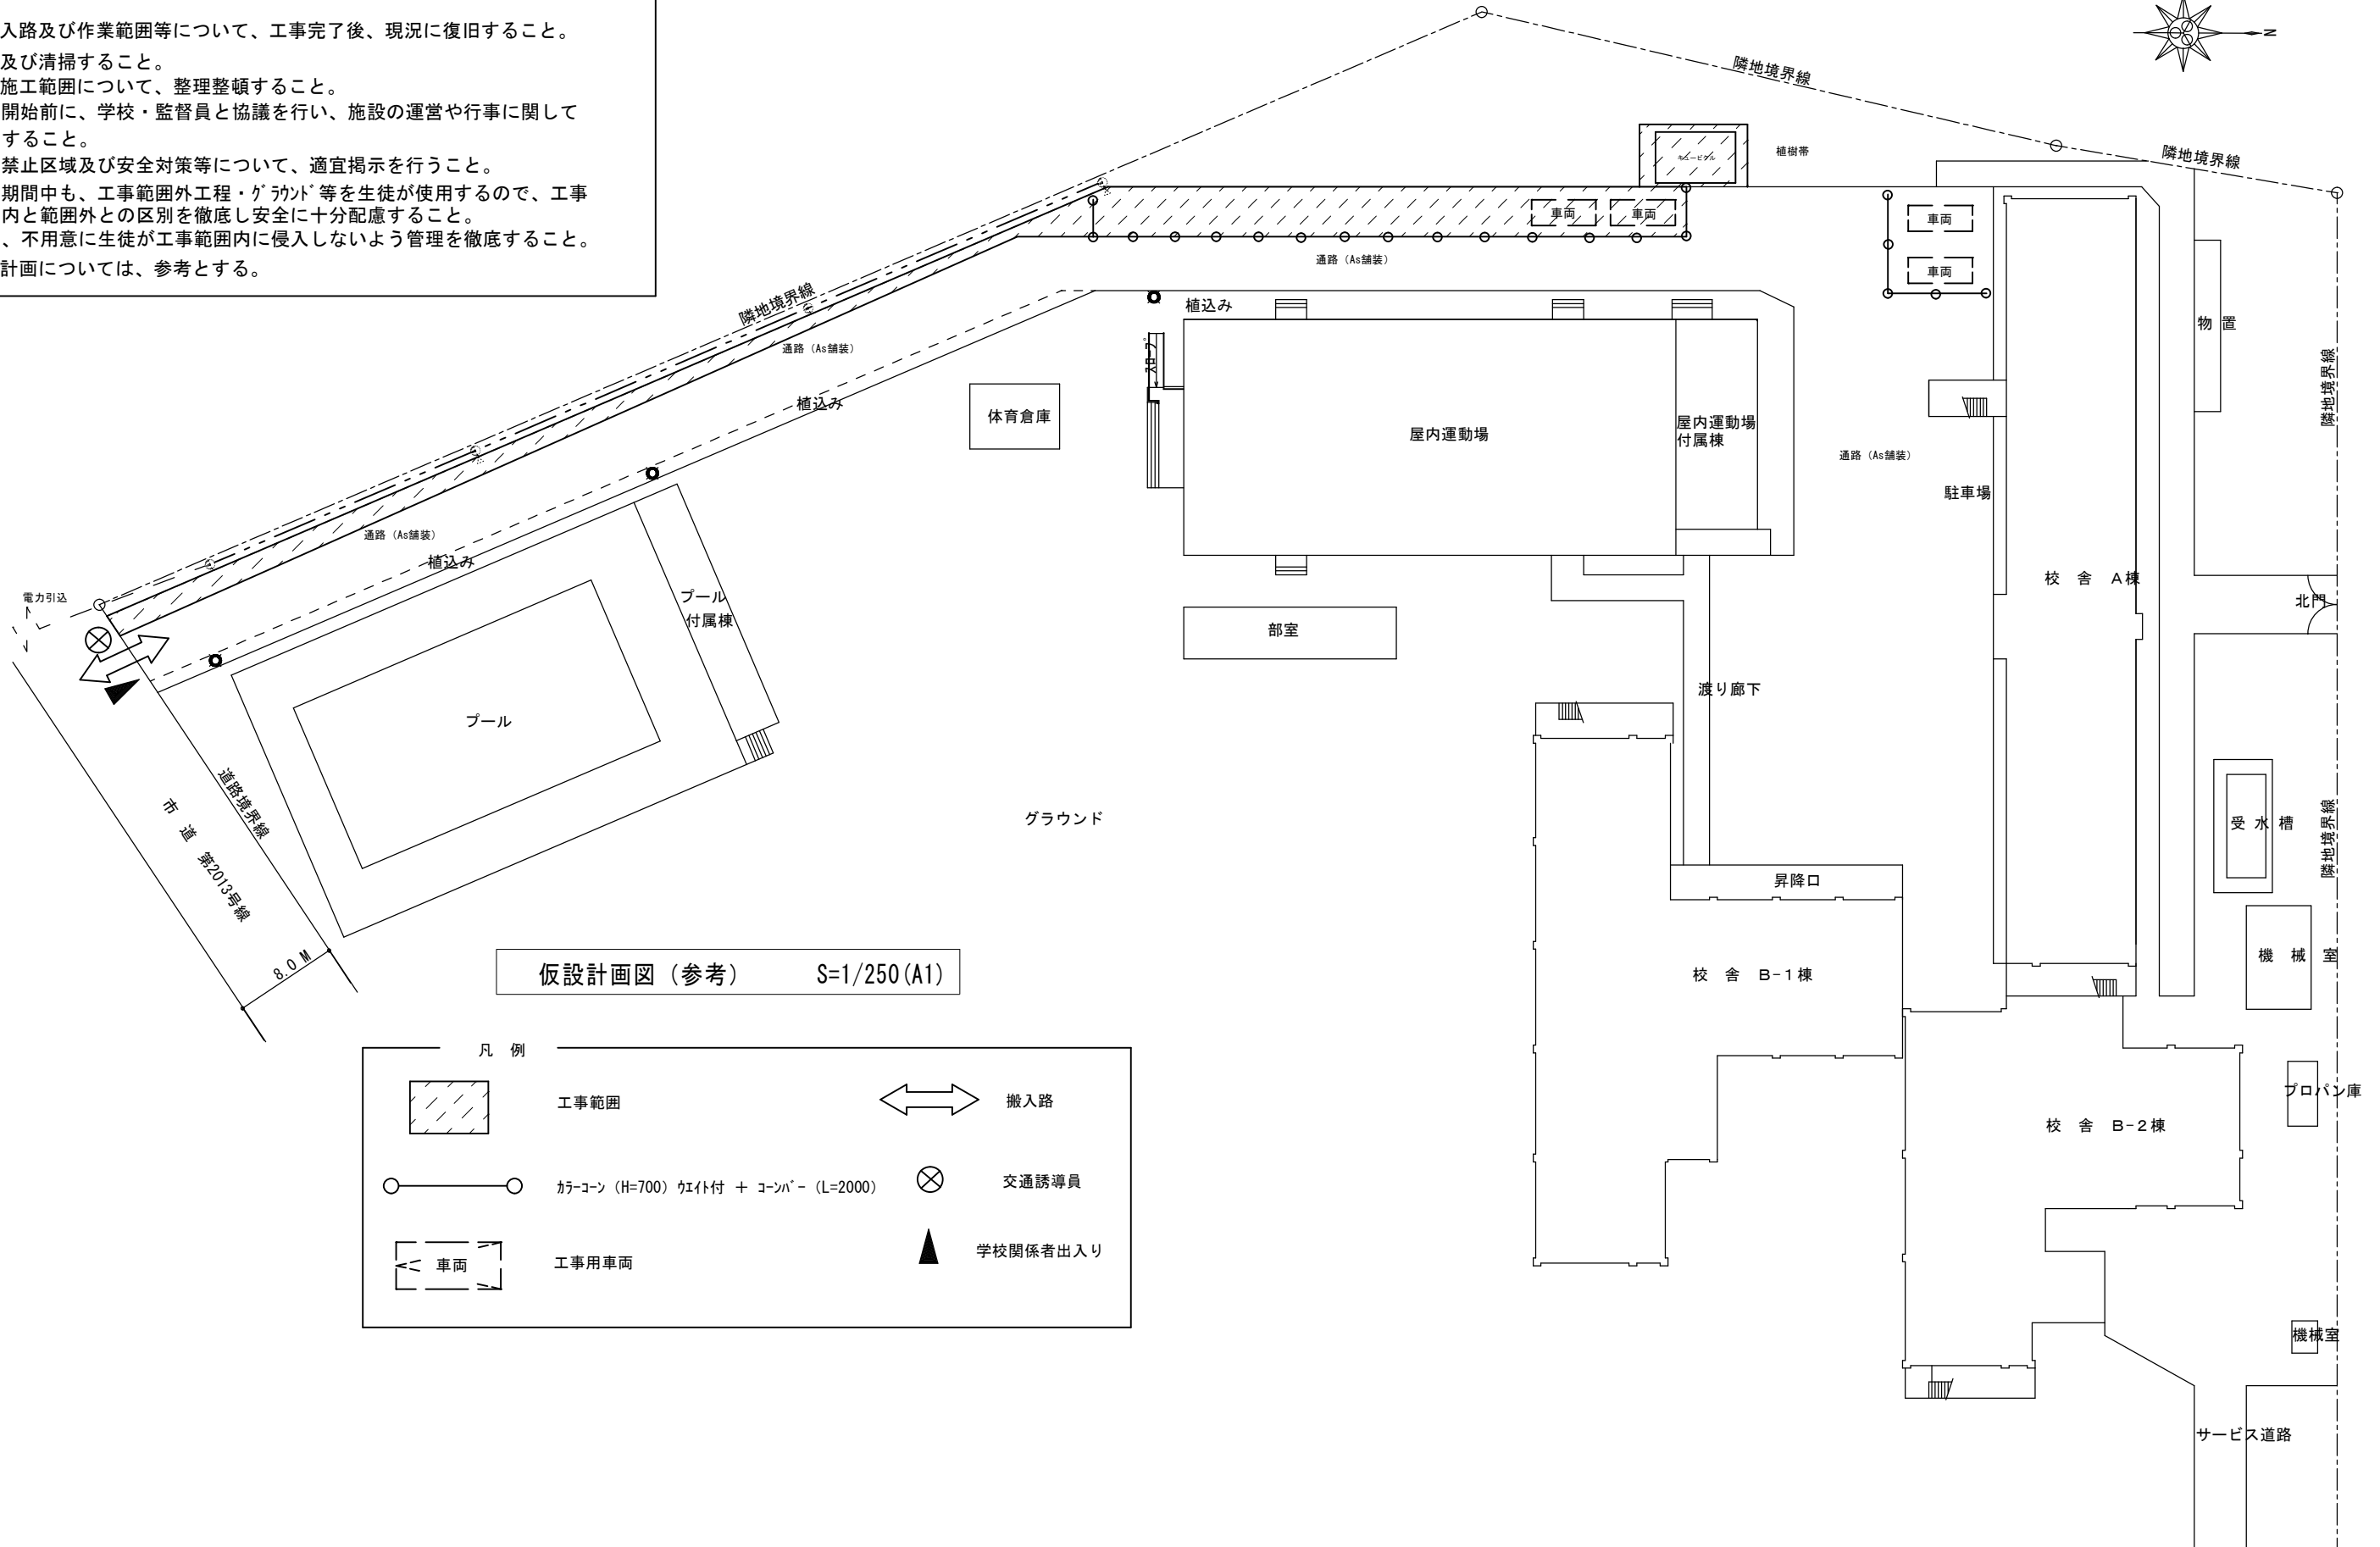



仮設計画図（参考） S=1/250(A1)


凡例

- | | | | |
|--|-----------------------------------|--|----------|
| | 工事範囲 | | 搬入路 |
| | カーボン (H=700) ケイト付 + コンバー (L=2000) | | 交通誘導員 |
| | 工事用車両 | | 学校関係者出入り |

					工事名	川柳中学校高圧受電設備引込ケーブル等更新工事					設計図	
					図面番号	図面名称	仮設計画図（参考）					
						3	縮尺	設計年月	課長	課長補佐	係長	照合
					図示		令和8年(2026年)6月					
					草加市総合政策部公共建築課							

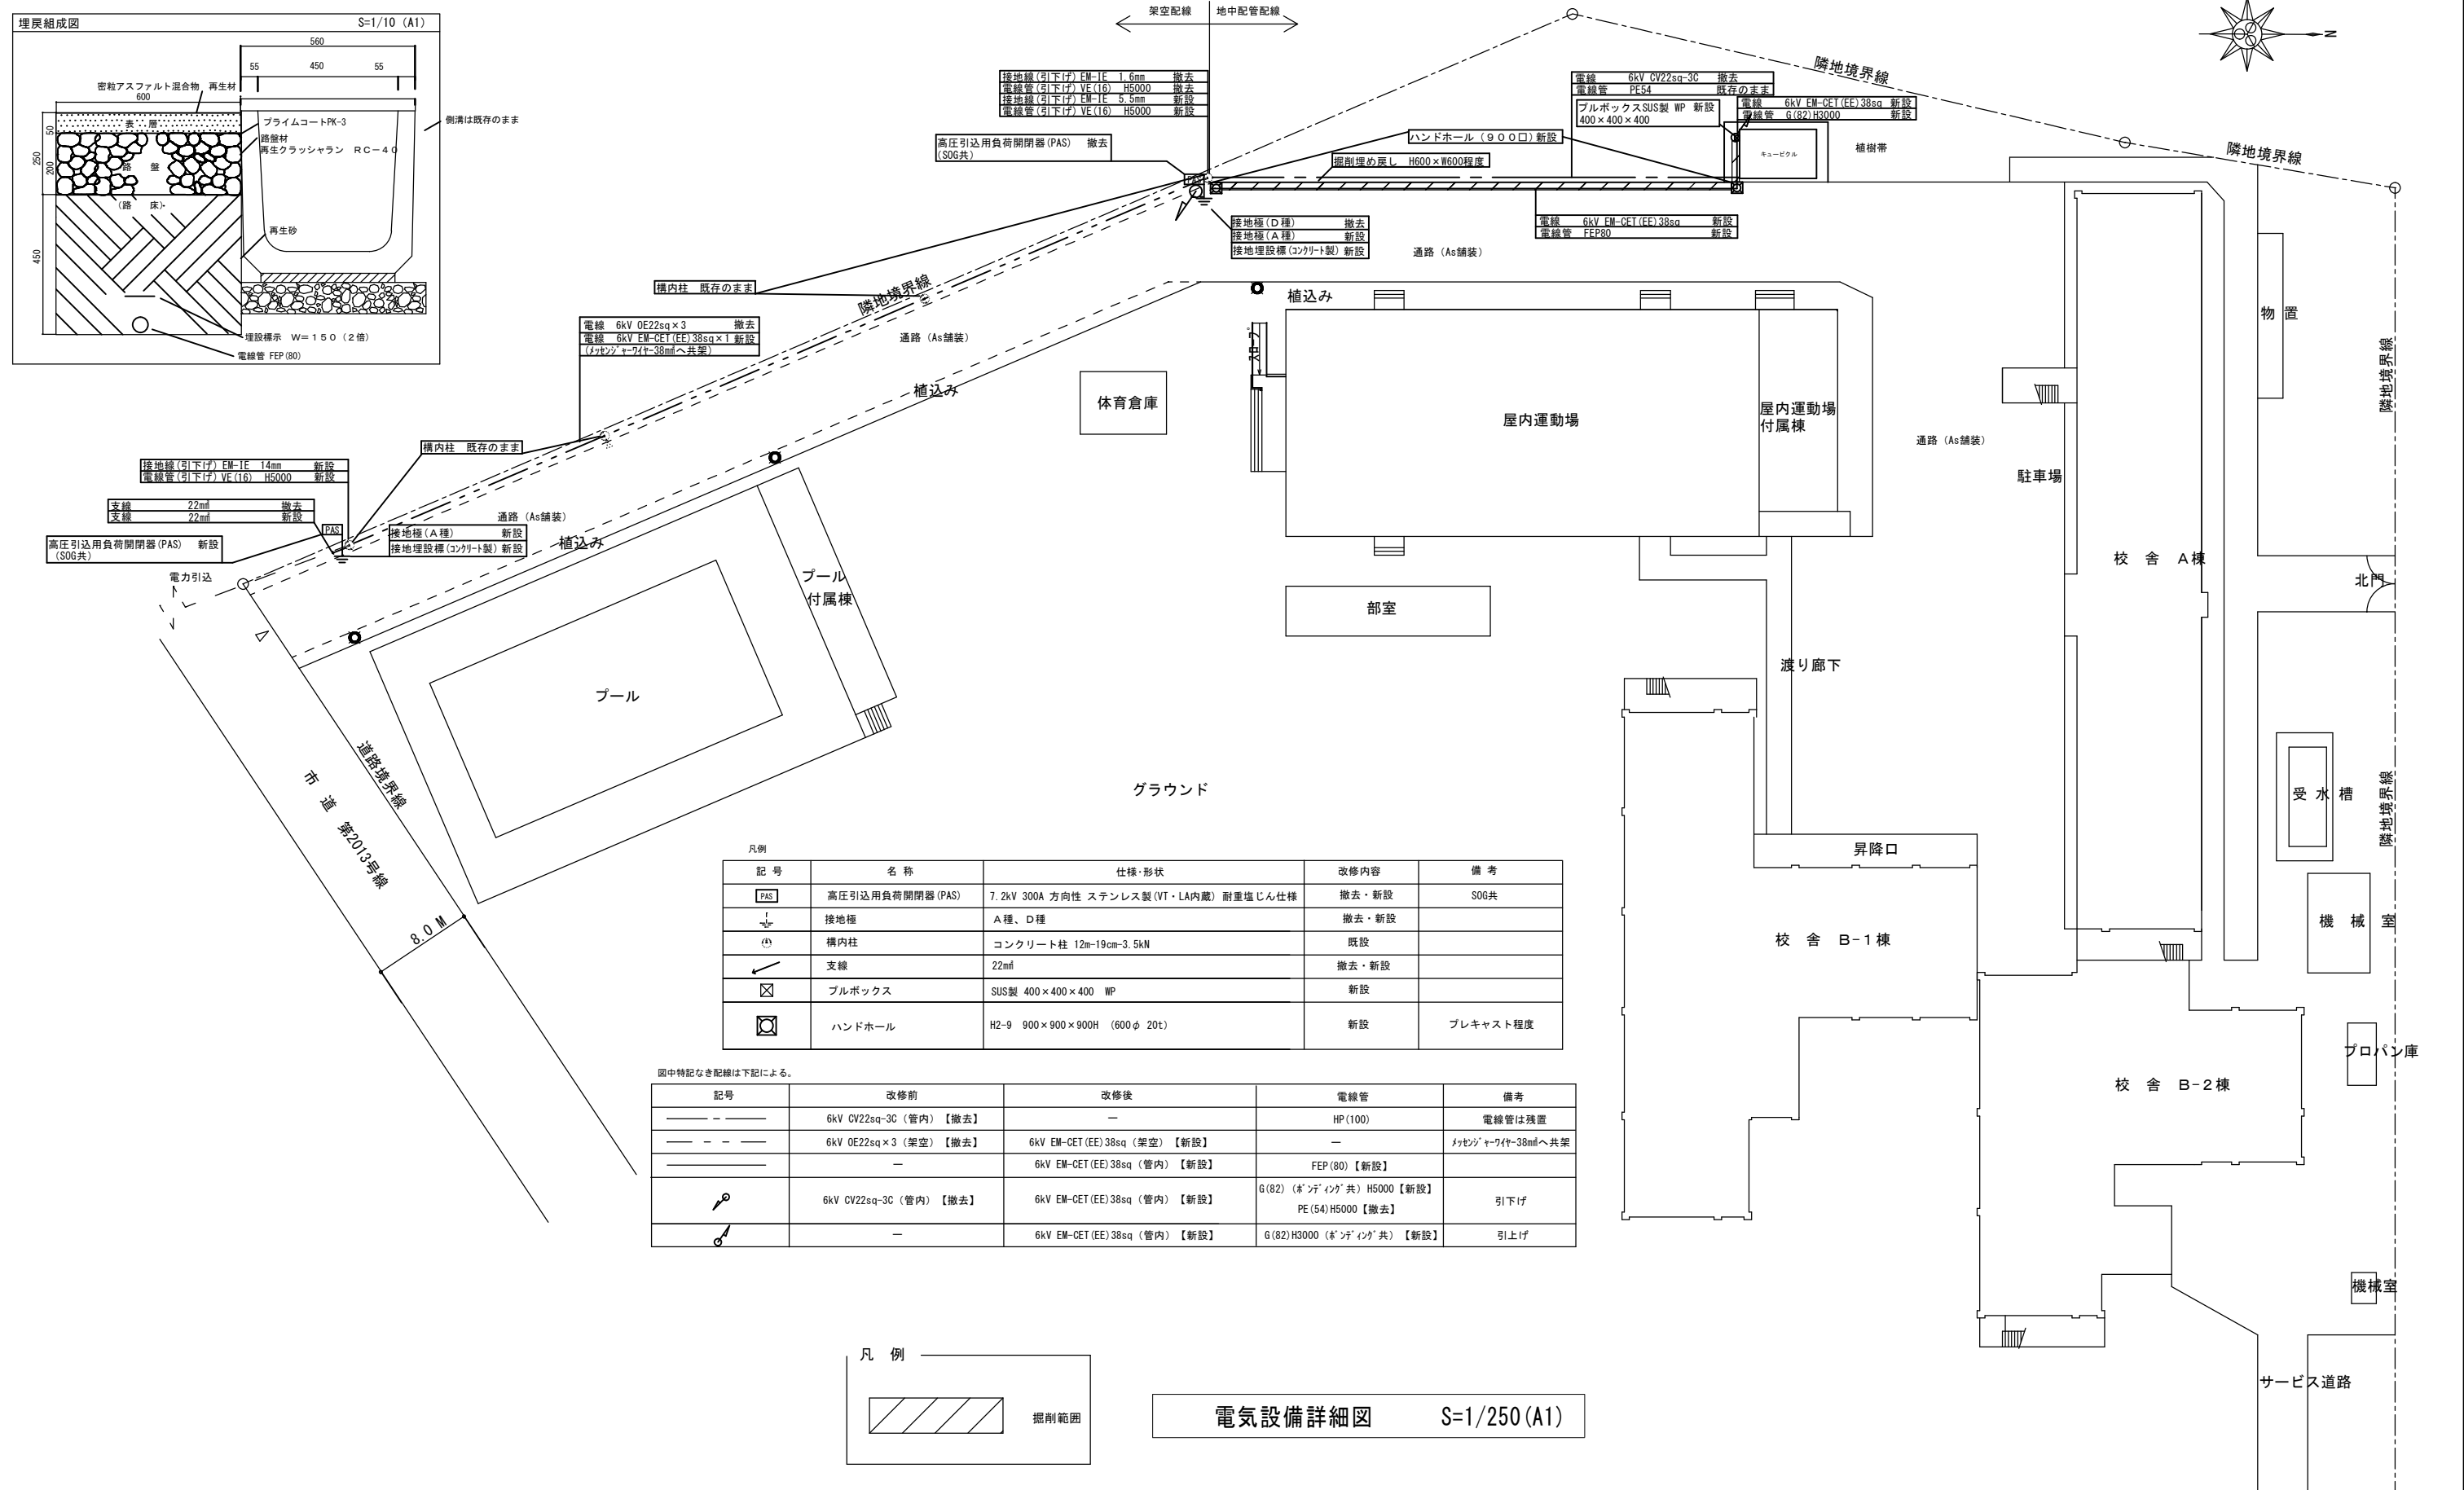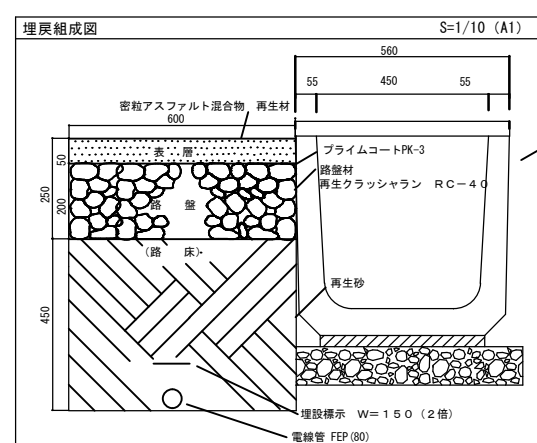

特記事項： ・作業にあたっては高所作業車を使用すること。 ・電力会社への申請手続等については本工事に含めるものとする。 ・隣接住宅への安全対策や電線防護等が必要な場合は本工事に含むものとする。	工事名	川柳中学校高圧受電設備引込ケーブル等更新工事						設計図	
	図面番号	図面名称	電気設備詳細図						
	4	縮 尺	設 計 年 月	課 長	課長補佐	係 長	照 合	担 当	
		図示	令和8年(2026年)6月						
	草加市総合政策部公共建築課								

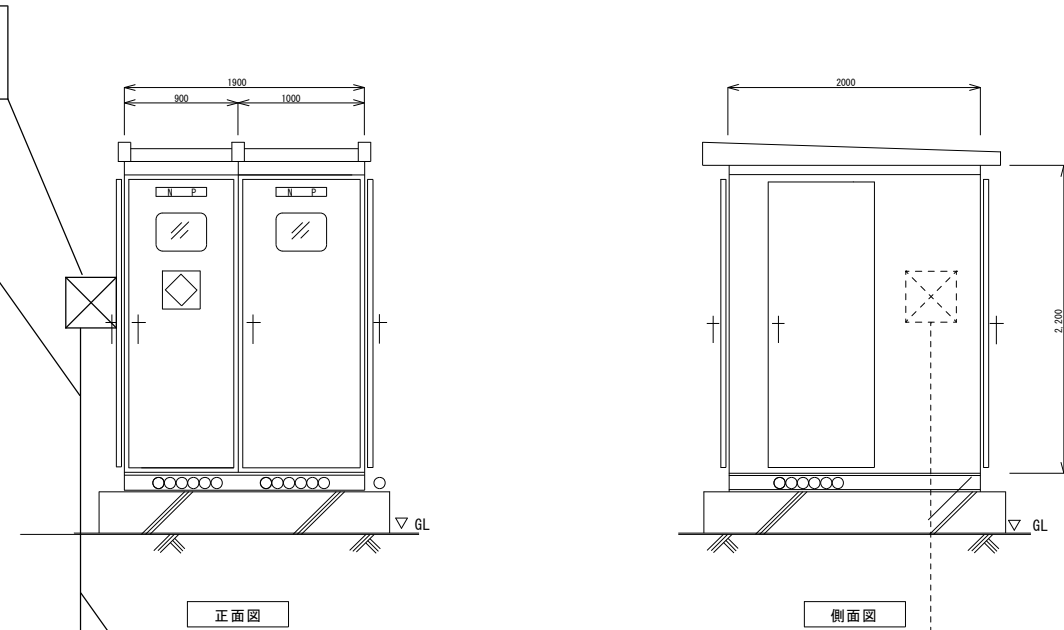

凡 例					
記 号	名 称	備 考	記 号	名 称	備 考
PAS	高圧交流負中負荷開閉器	VT、LA内蔵	Tr	変 圧 器	油入型
VCT	電力供給用計器用変成器	電力会社支給品	MCCB	配線用遮断器	
DS	断路器		ELCB	漏電遮断器	
OCB	油入遮断器	手 動 操 作	SC	高圧連絡コンデンサ	油入型
ZCT	零相変流器		V	電 圧 計	
CT	変 流 器		A	電 流 計	
PT	計器用変圧器		W	電 力 計	
PC	高圧カットアウト		COSφ	力 率 計	
PF	限流ヒューズ		OCR	過電流継電器	

工事名	川柳中学校高圧受電設備引込ケーブル等更新工事						設計図
図面番号	図面名称	電気設備 単線結線図、正面図・側面図					
5	縮 尺	設 計 年 月	課 長	課長補佐	係 長	照 合	担 当
	N/S	令和8年(2026年)6月					
草加市総合政策部公共建築課							