



特記仕様書				項目	特記事項																																															
Ⅰ 工事概要				20) その他	受注者は、受注時又は変更時の工事請負代金額が500万円以上の工事について、受注・変更・竣工・訂正時に工事実績データを作成し、監督員の確認を受け工事実績情報システム（GORINS）に登録申請しなければならない。 【受注時は契約日から土曜日、日曜日、祝日等を除き10日以内、変更時は登録内容の変更があった日から土曜日、日曜日、祝日等を除き10日以内、竣工時は完成日から土曜日、日曜日、祝日等を除き10日以内、訂正時は速やかに登録申請しなければならない。なお、変更時と竣工時の間が10日間に満たない場合は、変更時の登録を省略できる。】 また、（一財）日本建設情報総合センター発行の「登録内容確認書」が受注者に届いた際には、その写しを速やかに監督員に提出しなければならない。 草加市環境マネジメントシステムに基づく取組に協力すること。 個人情報の保護に関する法律（平成15年法律第57号）を遵守すること。また、業務上知り得た事項を漏らしてはならない。 草加市政における公正な職務執行の確保に関する条例（平成19年条例第16号）第6条及び草加市が締結する契約からの暴力団排除措置要綱（平成8年告示第155号）第9条の規定に基づき、次の事項を遵守すること。 ア．受注者及び受注者の下請業者が、不当要求行為を受けた場合又は不当要求行為による被害を受けた場合若しくは被害が発生するおそれがある場合は、市長に報告するとともに、所轄の警察署に通報すること。 イ．受注者は、市及び所轄の警察署と協力し、不当要求行為の排除対策を講じること。 受注者は、下請負者がいる場合は建設業退職金共済制度に基づき、建設業退職金共済証紙購入状況報告書及び実績報告書を提出すること。 また、現場事務所、工事現場の出入口の見やすい場所に適用標識（シール）を掲示すること。 ただし、下請負者がこれと同等の制度などに加入している場合は除く。 請負代金額4,500万円（建築工事一式である場合にあっては9千万円）以上の建設工事現場に置く主任技術者又は監理技術者の専任を要しない期間について、次のとおりとする。 ア．現場施工に着手するまでの期間 請負契約の締結後、現場施工に着手するまでの期間（現場事務所の設置、資機材の搬入又は仮設工事等が開始されるまでの期間）については、主任技術者又は監理技術者の工事現場への専任を要しない。なお、現場施工に着手する日については、請負契約の締結後、監督職員との打合せにおいて定める。 イ．検査終了後の期間 工事完成後、検査が終了し（発注者の都合により検査が遅延した場合を除く。）、事務手続、後片付け等のみが残っている期間については、主任技術者又は監理技術者の工事現場への専任を要しない。なお、検査が終了した日は、発注者が工事の完成を確認した旨、受注者に通知した日とする。 業務の実施に当たっては、人権を尊重するとともに、業務に関わる者が人権に配慮することができるよう努めること。																																															
Ⅱ 工事仕様				2 仮設工事	・ 設置しない ○ 設置する 構造 ・ 単管下地（ ）H＝ m、L＝ m程度 ○ その他（ カラーコーン+バー程度 ） L＝15.0m程度																																															
				1) 仮囲い																																																
				2) 足場その他	※手すり先行足場																																															
					足場を設ける場合、公共建築工事標準仕様書（建築工事編）によるほか、設置においては、「手すり先行工法による足場の組立て等に関する基準」における2の（2）手すり据置き方式又は（3）手すり先行専用足場方式により行うこと。																																															
					・ 外部足場 ・ 設置しない ・ 設置する（ ・ 図示 ） ・ 材料、撤去材等の運搬方法 種別（ ・ A種 ） ・ その他（ ）																																															
					防護シート等による養生 ・ 行わない ・ 行 う（ ）																																															
					墜落制止用器具の使用は、「墜落制止用器具の安全な使用に関するガイドライン」による。																																															
					○ フルハーネス型墜落制止用器具を用いる。																																															
				3) 工事看板	・ 設置しない ○ 設置する 【寸法（縦×横）1400×1100程度 色及び字体等は、十分協議の上、作成する】																																															
				4) 工事用水	・ 利用できない ○ 利用できる （ ・ 有償 ○ 無償 ）																																															
				5) 工事用電力	・ 利用できない ○ 利用できる （ ・ 有償 ○ 無償 ）																																															
				6) 障害物の処理	工事の施工上、撤去・移設を要する軽微なものは、本工事に含む。																																															
				7) 安全対策	本工事においては、施設利用者等に対する安全に万全を期するものとし、安全上必要と思われるもの及び監督員の指示があったものは、速やかに対処すること。																																															
					また、工事車両の出入口については、必要に応じ係員等を配置し、車両を誘導すること。																																															
				3 電気設備改修工事	施工に先立ち、既存の配管、配線類等については、既設利用可能かどうか、現地を詳細に調査した上、監督員に報告すること。																																															
					また、不要な配管、配線類等の撤去については、本工事に含むものとする。																																															
					照度測定について、改修前と改修後の照度測定を学校環境衛生基準により実施すること。																																															
					外灯（ポール灯）の改修については、高所作業車での作業とすること。																																															
					受注者は、PCB使用のおそれがある機器（安定器等）を撤去する場合は、型番及び製造番号にてメーカーに問い合わせをし、使用の有無の確認を行うこと。																																															
					また、PCB使用機器の取り扱いについては、別途監督員と協議するものとする。																																															
				4 その他	使用する材料は、ホルマリン不検出及びホルムアルデヒドを発散しないか、発散が極めて少ないJIS又はJASの規格品とする（建築基準法で定める材料の規制対象外製品）を使用すること。																																															
					工事範囲内の屋内及び屋外の施工範囲において、工事に必要な養生・清掃等は、本工事に含むものとする。																																															
				備考	<table><tr><td colspan="2">工事名</td><td colspan="5">西町小学校校舎棟照明器具改修工事</td><td colspan="2">設計図</td></tr><tr><td colspan="2">図面番号</td><td colspan="5">図面名称</td><td colspan="2">特記仕様書</td></tr><tr><td rowspan="2">1</td><td>S c a l e</td><td>設 計 年 月</td><td>課 長</td><td>課長補佐</td><td>係 長</td><td>照 合</td><td>担 当</td></tr><tr><td>N.S</td><td>令和8年（2026年）3月</td><td></td><td></td><td></td><td></td><td></td></tr><tr><td colspan="3">草加市総合政策部公共建築課</td><td></td><td></td><td></td><td></td><td></td></tr></table>							工事名		西町小学校校舎棟照明器具改修工事					設計図		図面番号		図面名称					特記仕様書		1	S c a l e	設 計 年 月	課 長	課長補佐	係 長	照 合	担 当	N.S	令和8年（2026年）3月						草加市総合政策部公共建築課							
工事名		西町小学校校舎棟照明器具改修工事					設計図																																													
図面番号		図面名称					特記仕様書																																													
1	S c a l e	設 計 年 月	課 長	課長補佐	係 長	照 合	担 当																																													
	N.S	令和8年（2026年）3月																																																		
草加市総合政策部公共建築課																																																				
1 一般共通事項																																																				
1) 適用基準等				・ 建築工事標準詳細図（国土交通省大臣官房官庁営繕部監修） ・ 鉄骨設計標準図（国土交通省大臣官房官庁営繕部監修） ○ 埼玉県建築工事実務要覧 ・ 本工事の設計図書において疑義が生じた場合は、監督員と協議の上、決定する。																																																
2) 疑義																																																				
3) 設計変更				監督員と協議を行った結果、必要に応じて、草加市建設工事請負契約款に基づき設計変更を行う。ただし、納まり等の軽微な変更は、設計変更の対象としない。 なお、草加市建設工事請負契約款第25条で規定する請負代金額の変更協議については、設計図書の訂正又は変更に伴う変更工事価格に落札率を乗じた額で行うものとする。																																																
4) 建築材料等				本工事に使用する材料等は、設計図書に規定するもの又はこれらと同等のものとする。ただし、同等のものとする場合は、監督員の承諾を受ける。 また、グリーン購入法調達基準適合商品を優先的に採用し、工事完了後に品名・使用数量等について文書で報告すること。 なお、資材の購入に当たっては、市内業者を優先的に配慮するよう努めるものとする。																																																
5) 関係書類				関係書類は、草加市の様式とする。部数については、協議の上、決定する。																																																
6) 工程表・施工計画書				着工に先立ち、全体工程表及び施工計画書を作成し、監督員の承諾を受けてから施工する。																																																
7) 色 柄				色柄等は、監督員の承諾を受けてから施工する。																																																
8) 発生材の処理等				○ 場外搬出適正処理 ・ 引渡しを要するもの図示 a) 発生材のうち特記により、引渡しを要するものは、指示された場所に整理の上、調書を添えて監督員に報告する。 b) 産業廃棄物処理許可書及び最終処理受入票の写しを提出する。 c) 引渡しを要しないものは、全て構外に搬出し、「資源の有効な利用の促進に関する法律」「建設工事に係る資材の再資源化等に関する法律」「廃棄物の処理及び清掃に関する法律」その他関係法令等に従い適切に処理し、監督員に報告する。 d) コンクリート舗装版、アスファルト舗装版及びこれらの重複舗装版の切断作業を行う場合は、濁水を吸引の上、タンクに貯留し、作業終了後速やかに排水を処理施設へ運搬処分する。 e) 建設副産物情報交換システム（通称「COBRIS」）に入力を行い、施工計画作成時に、「再生資源利用計画書」「再生資源利用促進計画書」及び「工事登録証明書」、完了時に「再生資源利用実施書」「再生資源利用促進実施書」及び「工事登録証明書」を提出すること。																																																
9) 規 格 品 等				規格品（JIS・JAS）がある材料は優先的に使用する。なお、規格品の改訂及び変更が生じた場合は、監督員と協議する。																																																
10) 協力業者の選定				協力業者は、市内業者を優先的に配慮するよう努めるものとする。																																																
11) 養 生				既存部分で汚染又は損傷のおそれのあるものは、適切な方法で養生を行う。損傷を与えた場合は速やかに監督員に報告するとともに、受注者の責任において、復旧工事を行うこと。																																																
12) 諸官庁届出				本工事に係わる諸官庁への届出は速やかに行うこと。なお、諸費用は本工事に含むものとする。																																																
13) 完成図等				完成図〔黒表紙、金又は白文字にて製本（サイズA4版）〕 部数 （ 1 部） ・ 作成しない ○ 作成する 完成図〔黒表紙、白文字で二つ折り製本（サイズA1又はA2版）〕 部数 （ 1 部） ・ 作成しない ○ 作成する 完成図〔黒表紙、白文字で二つ折り製本（サイズA3縮小版）〕 部数 （ 部） ○ 作成しない ・ 作成する 完成図〔電子媒体（CD-R又はDVD-R）にCADデータ+画像データ（TIFF、JPEG等）記録したもの一式〕（2部） ・ 作成しない ○ 作成する 保全に関する資料 ・ 提出しない ○ 提出する 部数 （ 1 部） 完成写真 ○ 提出しない ・ 提出する 部数 （ 部） サイズ （電子版又はカラーサービス版）（黒表紙、金文字） ・ なお、これら完成図等については、工事完成後速やかに提出すること。																																																
14) 写 真				・ 工程写真 着工前及び工程順に撮影し、整理後提出する。 部数 （ 1 部） サイズ （電子版又はカラーサービス版）																																																
15) 設計GL				・ 図示 ○ 設計GL＝現況GL ・ その他（設計GL＝KBM ）																																																
16) 電気保安技術者				・ 適用する																																																
17) 条件明示事項				火災保険等																																																
18) 建設機材				原則として、排出ガス対策型、低騒音型及び低振動型を使用すること。なお、建設機械の借入れに当たっては、市内業者を優先的に配慮するよう努めるものとする。																																																
19) 工事を中止する場合の安全対策				草加市建設工事請負契約款第20条の規定及びその他の理由で工事を中止する場合は、受注者の責務において工事用地等の安全を確保するものとする。																																																

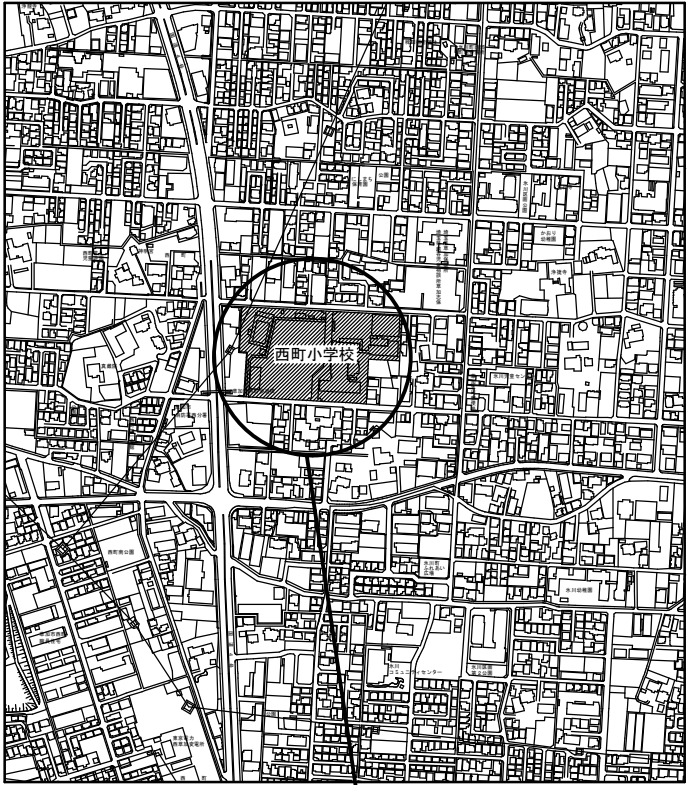

工事場所：草加市西町270番地

案内図 S=No Scale

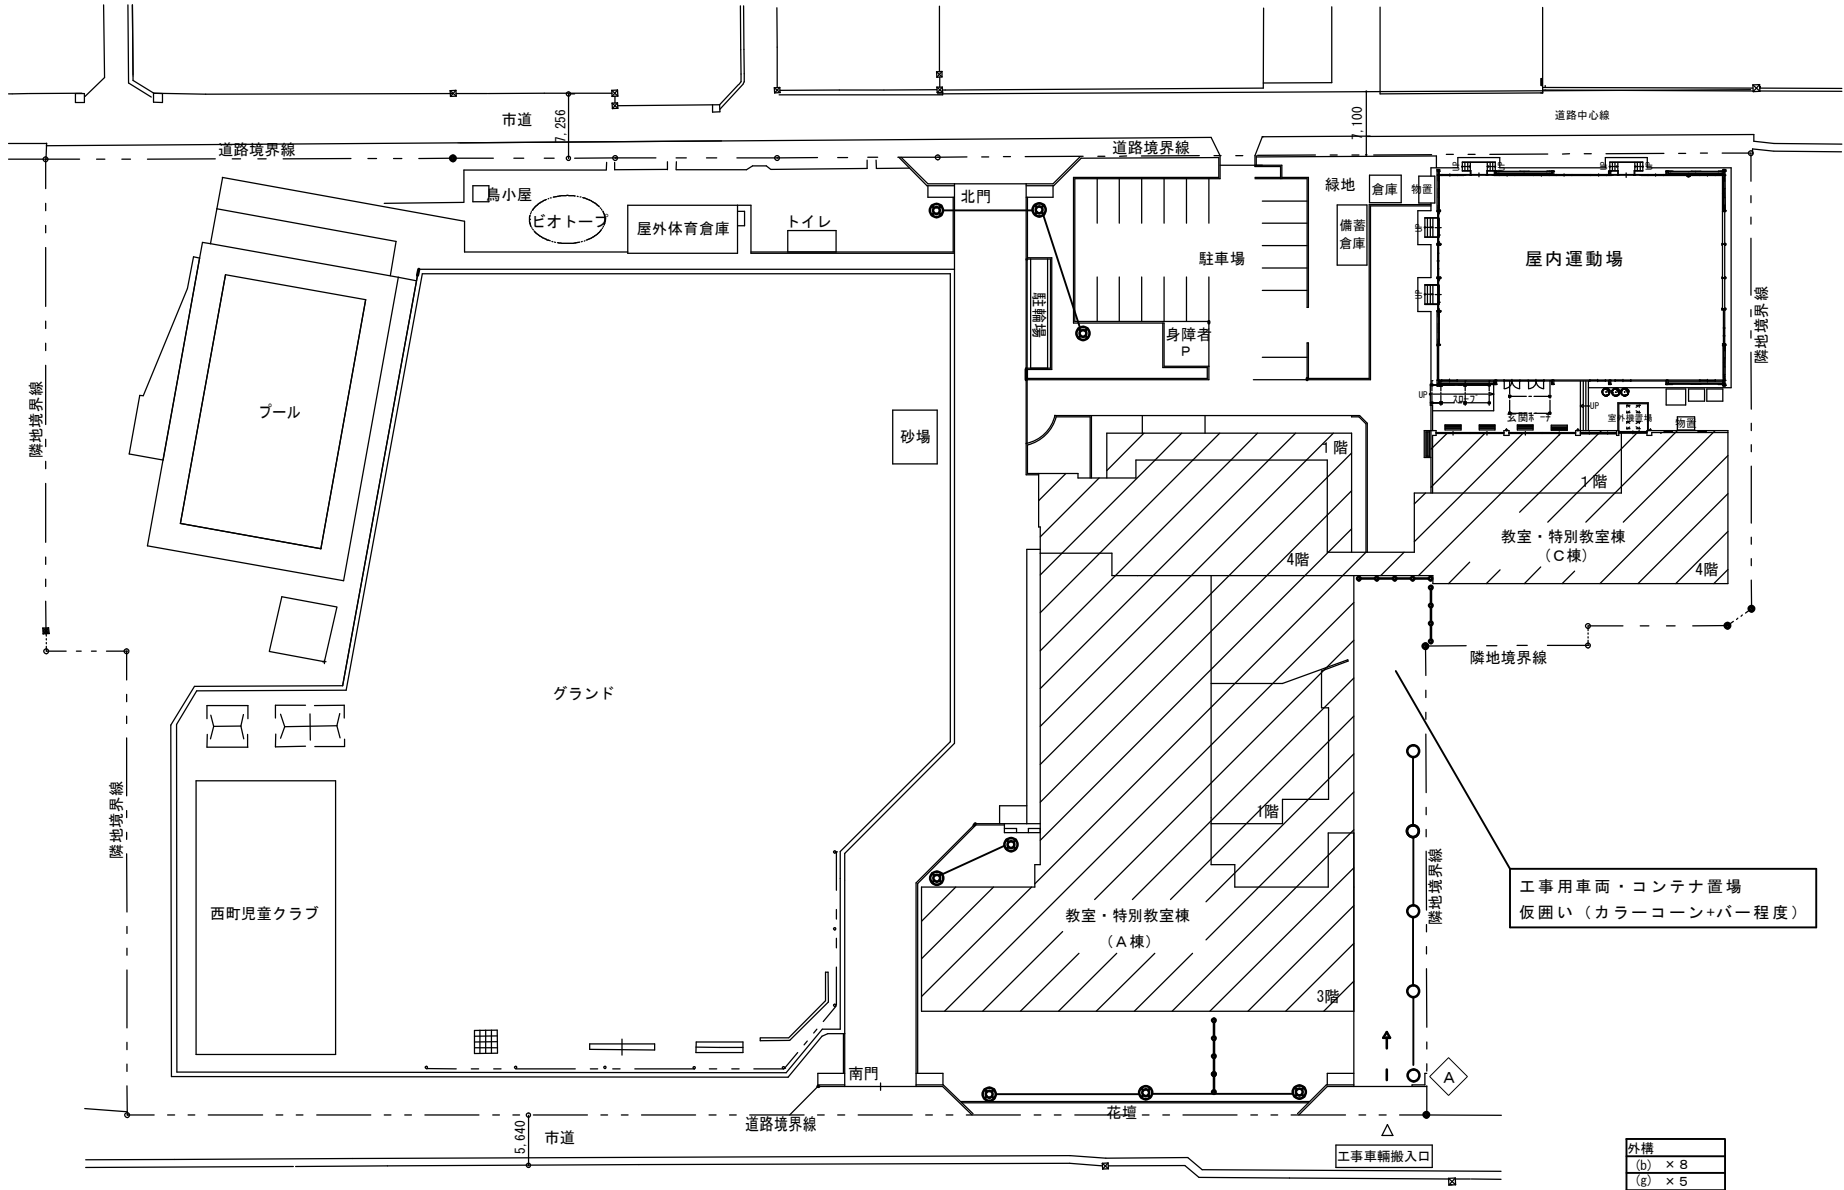

配置図・仮設計画図（参考図） S=1:600

◇ 凡例

◇ A 交通誘導員の配置箇所を示す。（機器搬入出時。）

○—○ カラーコーン（ハーフ共。）設置範囲を示す。

斜線 今回工事建物を示す。

△ : 工所用搬入路を示す。



○ 庭園灯 灯具【撤去・新設】

● 外灯灯具【撤去・新設】


※必要に応じて、高所作業車を使用すること。

- ※ 斜線で囲まれた建物は工事対象建物を表す。
- ※ 資材搬出入時及び外部工事時は必要に応じ適宜交通誘導員等を配置し安全を図ること。
- ※ 工事期間中の騒音対策には注意を払うこと。
- ※ 照明器具改修時は必要に応じカラーコーン・バーで囲うこと。
- ※ 搬出入路、校庭等については工事完了後現況に回復すること。
- ※ 仮設計画は学校と受注者が打合せの上決定とする。

工事名 西町小学校校舎棟照明器具改修工事						設計図	
図面番号	図面名称 案内図・配置図・仮設計画図（参考図）						
	縮尺	設計年月	課長	課長補佐	係長	照合	担当
2							
草加市総合政策部公共建築課							

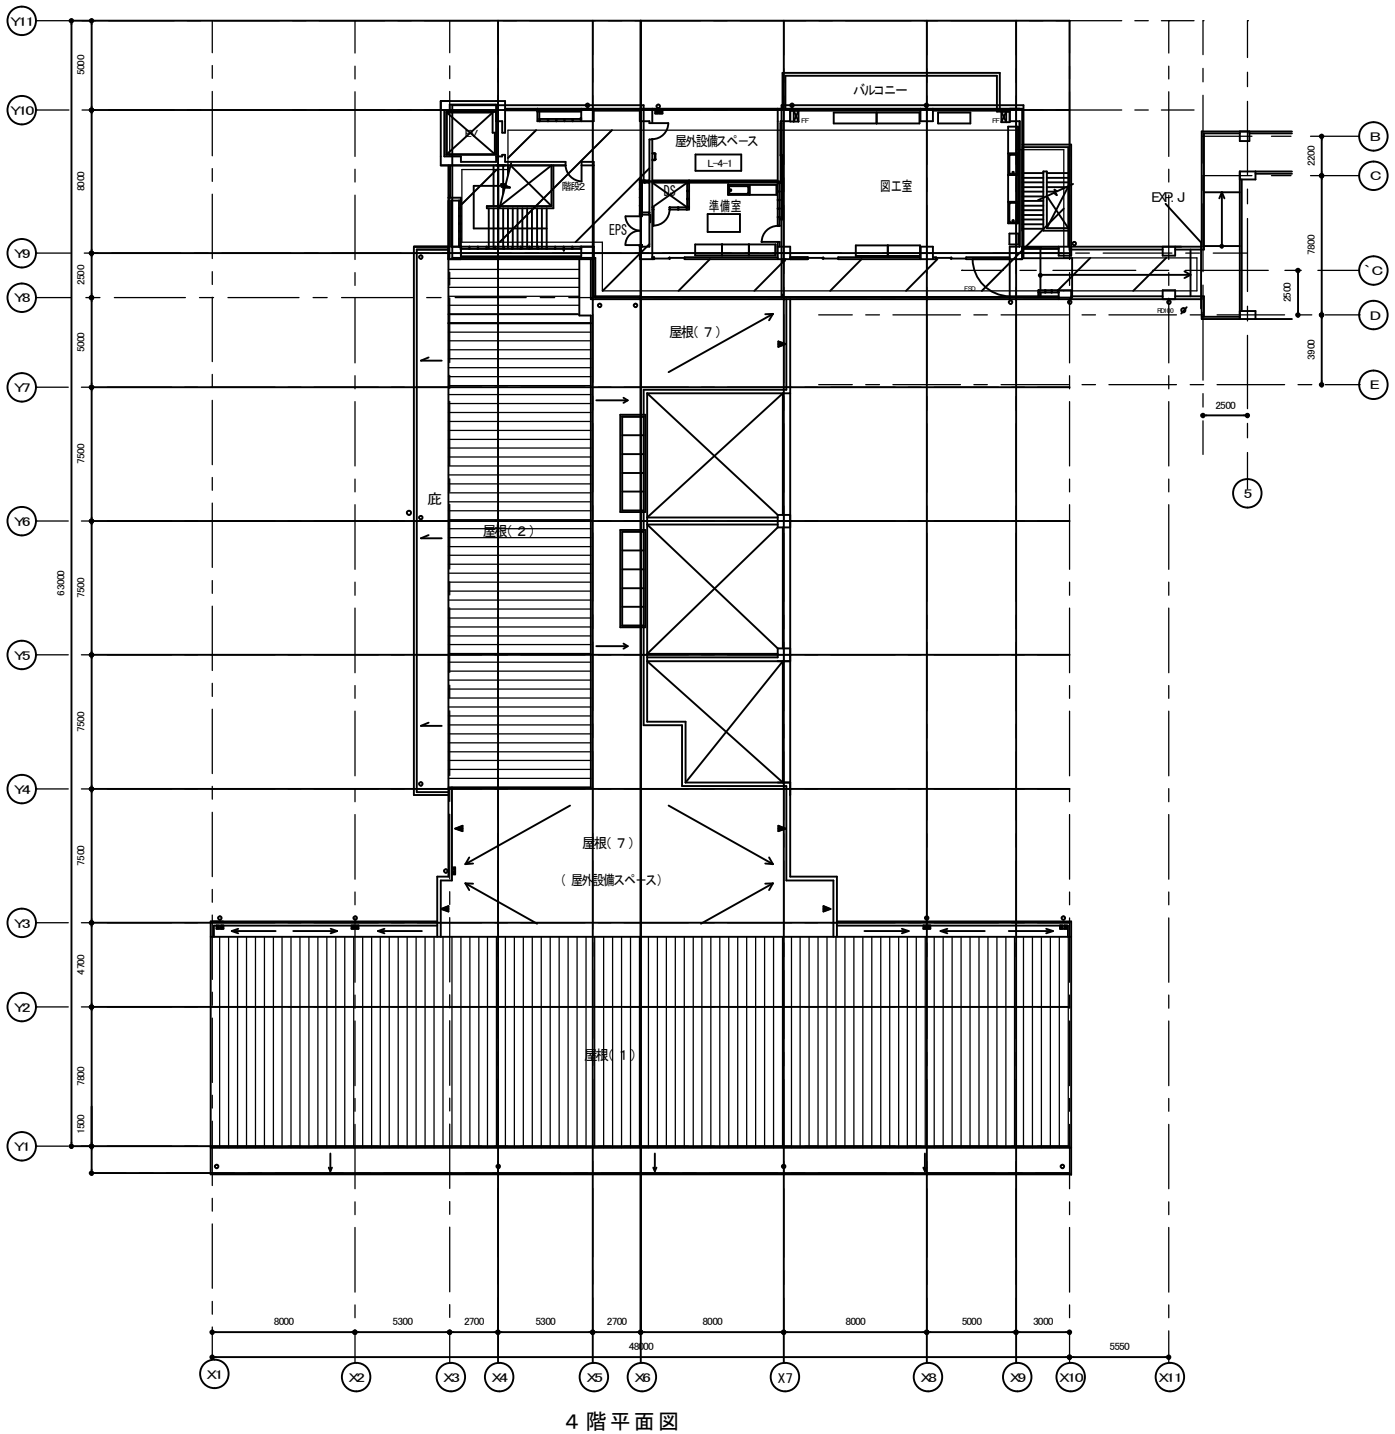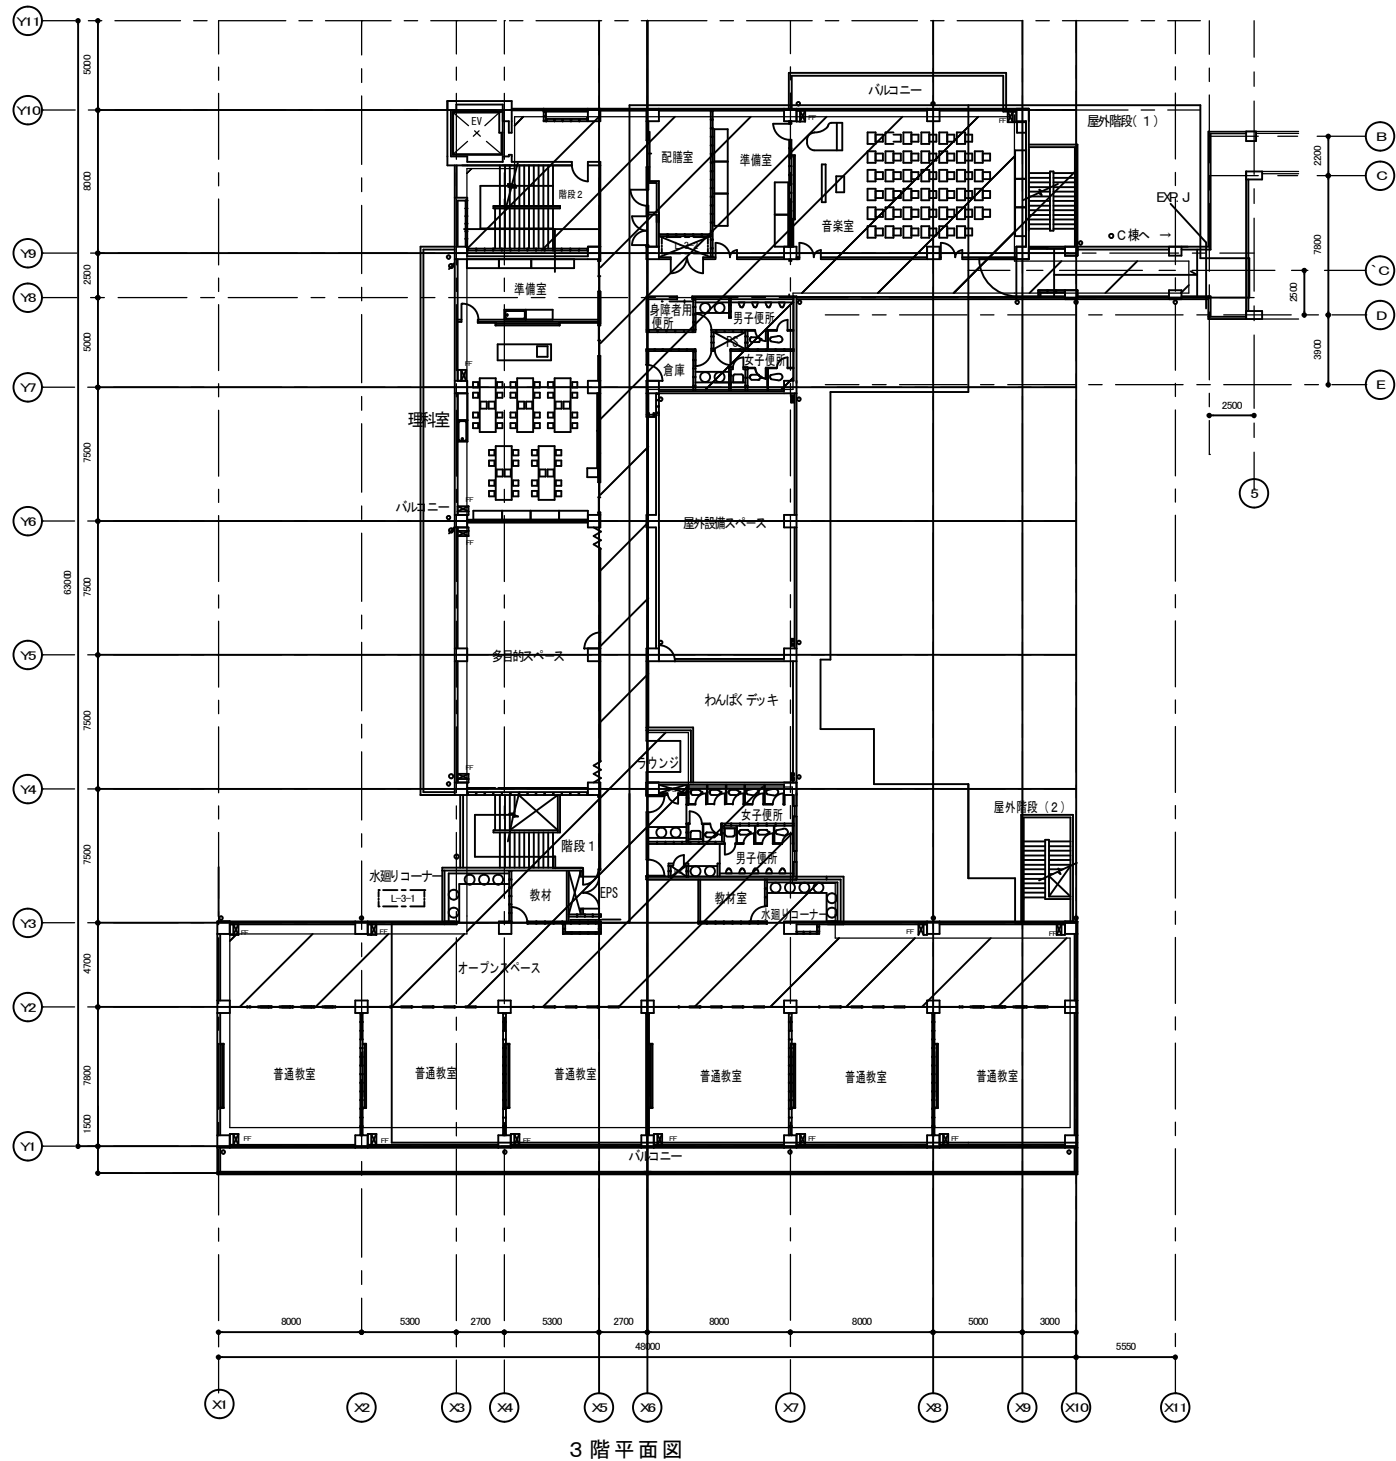


■ 凡例

 

：必要に応じて、養生シート、内部足場（脚立程度）を行うこと。
※作業時に仮囲いを行うこと。（カラーコーン＋パー程度）



工事名 西町小学校校舎棟照明器具改修工事					設計図			
図面番号	図面名称 A棟3・4階仮設計画図（参考）							
	4	縮尺	設計年月	課長	課長補佐	係長	照合	担当
		1/300	令和8年(2026年)3月					
草加市総合政策部公共建築課								

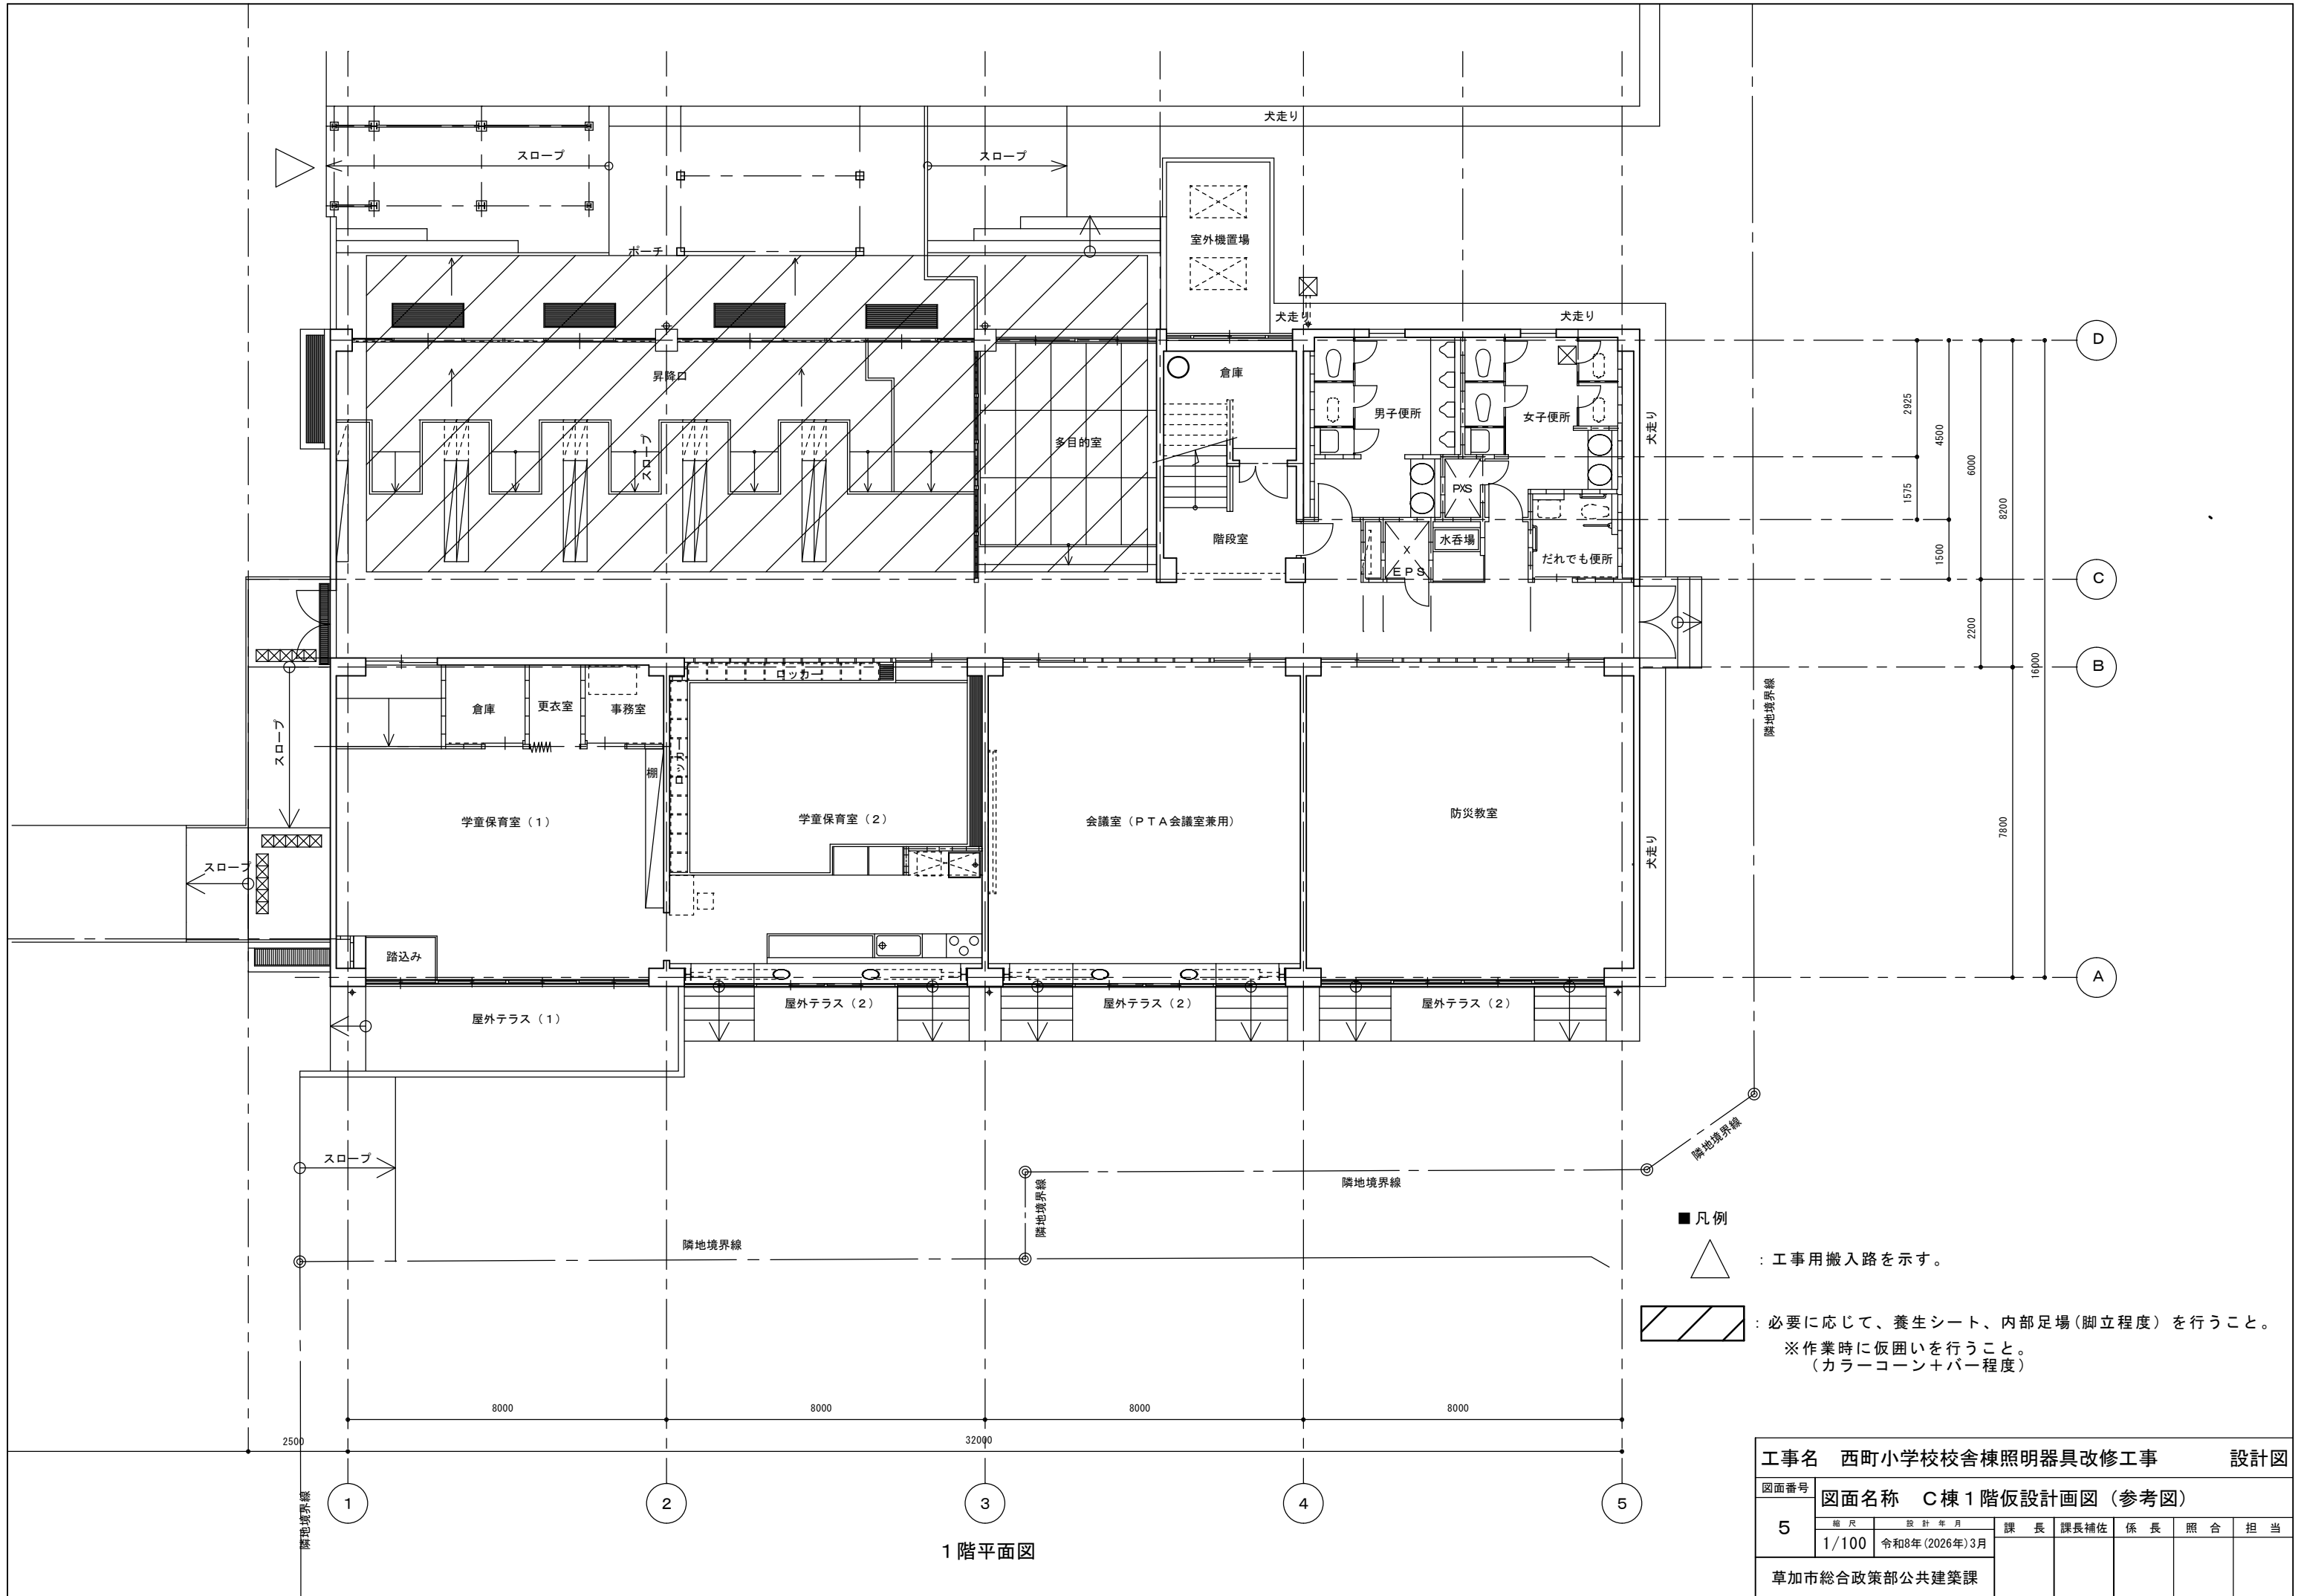


A1	H f 3 2 W × 1 【撤去】	B1	H f 3 2 W × 1 【撤去】	C1		D	H f 3 2 W × 2 (O A ルーバー) 【撤去】	E1	H f 3 2 W × 1 【撤去】	F	6 W (殺菌ランプ) × 1																																	
A2	H f 3 2 W × 2 【撤去】	B2	H f 3 2 W × 2 【撤去】	C2	H f 3 2 W × 2 【撤去】			E2	F L 2 0 W × 1 【撤去】																																			
A3	H f 3 2 W × 1 5連結	B3	H f 3 2 W × 1 (防湿, 防水, S U S) 【撤去】																																									
										 松下 FA01996K																																		
G	F H F 3 2 W × 6 【撤去】	H1	F H F 3 2 W × 2 防湿・防雨(SUS)直付 【撤去】	I	F L R 4 0 W × 1 (階段灯) 【撤去】	J	F P L 1 8 W × 1 (防雨型) 【撤去】	K	F P L 5 5 W × 3	L	H f 3 2 W × 3 【撤去】																																	
		H2	F H F 3 2 W × 1 防湿・防雨(SUS)直付 【撤去】																																									
校長室 松下 FSA46710				 松下 FA41865U		 松下 YF21511		 遠藤 EK-8079WA		 松下 FHU33761F																																		
M	F H F 3 2 W × 1 (ウォールウォッシャー)	N	F H F 3 2 W × 1 (黒板灯) 【撤去】	O	F L 2 0 W × 6 【撤去】	P1	F H F 3 2 W × 2 防湿・防雨(SUS)直付 【撤去】	Q	F C L 3 0 W × 1 + I L 5 0 W 棚下灯	R	I L 6 0 W (防湿型) 【撤去】																																	
						P2	F H F 3 2 W × 1 防湿・防雨(SUS)直付 【撤去】																																					
										 遠藤 EB-2201W																																		
S	F L 1 0 W × 1 (表示パネル・放送中)	T	F P L 3 6 W × 4 【撤去】	U	HID200W (オートリフター付) 【撤去】 ※オートリフター用スイッチ撤去 (プレート共) (1基)	V	H f 3 2 W × 1 【撤去】	W	ボール球40W 防水 壁付型 【撤去】																																			
								 特注品 取り付けカバー: SUS指定色塗装仕上げ 防水ゴムパッキン 本体: 銀鍍指定色塗装仕上げ セード: 透明ガラス ランプ: 透明ボール球 40w ソケット 防水仕様																																				
						 遠藤 EK-7405B																																						
								<table><tr><td colspan="2">工事名</td><td colspan="2">西町小学校校舎棟照明器具改修工事</td><td colspan="2">設計図</td></tr><tr><td colspan="2">図面番号</td><td colspan="5">図面名称 A棟及び外構照明器具姿図(1) (改修前)</td></tr><tr><td rowspan="2">6</td><td>縮尺</td><td colspan="2">設計年月</td><td>課長</td><td>課長補佐</td><td>係長</td></tr><tr><td>N. S</td><td colspan="2">令和8年(2026年)3月</td><td></td><td></td><td></td></tr><tr><td colspan="4">草加市総合政策部公共建築課</td><td></td><td></td><td></td></tr></table>				工事名		西町小学校校舎棟照明器具改修工事		設計図		図面番号		図面名称 A棟及び外構照明器具姿図(1) (改修前)					6	縮尺	設計年月		課長	課長補佐	係長	N. S	令和8年(2026年)3月					草加市総合政策部公共建築課						
工事名		西町小学校校舎棟照明器具改修工事		設計図																																								
図面番号		図面名称 A棟及び外構照明器具姿図(1) (改修前)																																										
6	縮尺	設計年月		課長	課長補佐	係長																																						
	N. S	令和8年(2026年)3月																																										
草加市総合政策部公共建築課																																												

工事名 西町小学校校舎棟照明器具改修工事				設計図		
図面番号 7	図面名称 A棟及び外構照明器具姿図(2) (改修前)					
	縮尺	設計年月	課長	課長補佐	係長	照合
	N. S	令和8年(2026年)3月				
草加市総合政策部公共建築課						

工事名 西町小学校校舎棟照明器具改修工事							設計図	
図面番号	図面名称 C棟照明器具姿図（改修前）							
	8	縮尺	設計年月	課長	課長補佐	係長	照合	担当
		N. S	令和8年(2026年)3月					
草加市総合政策部公共建築課								

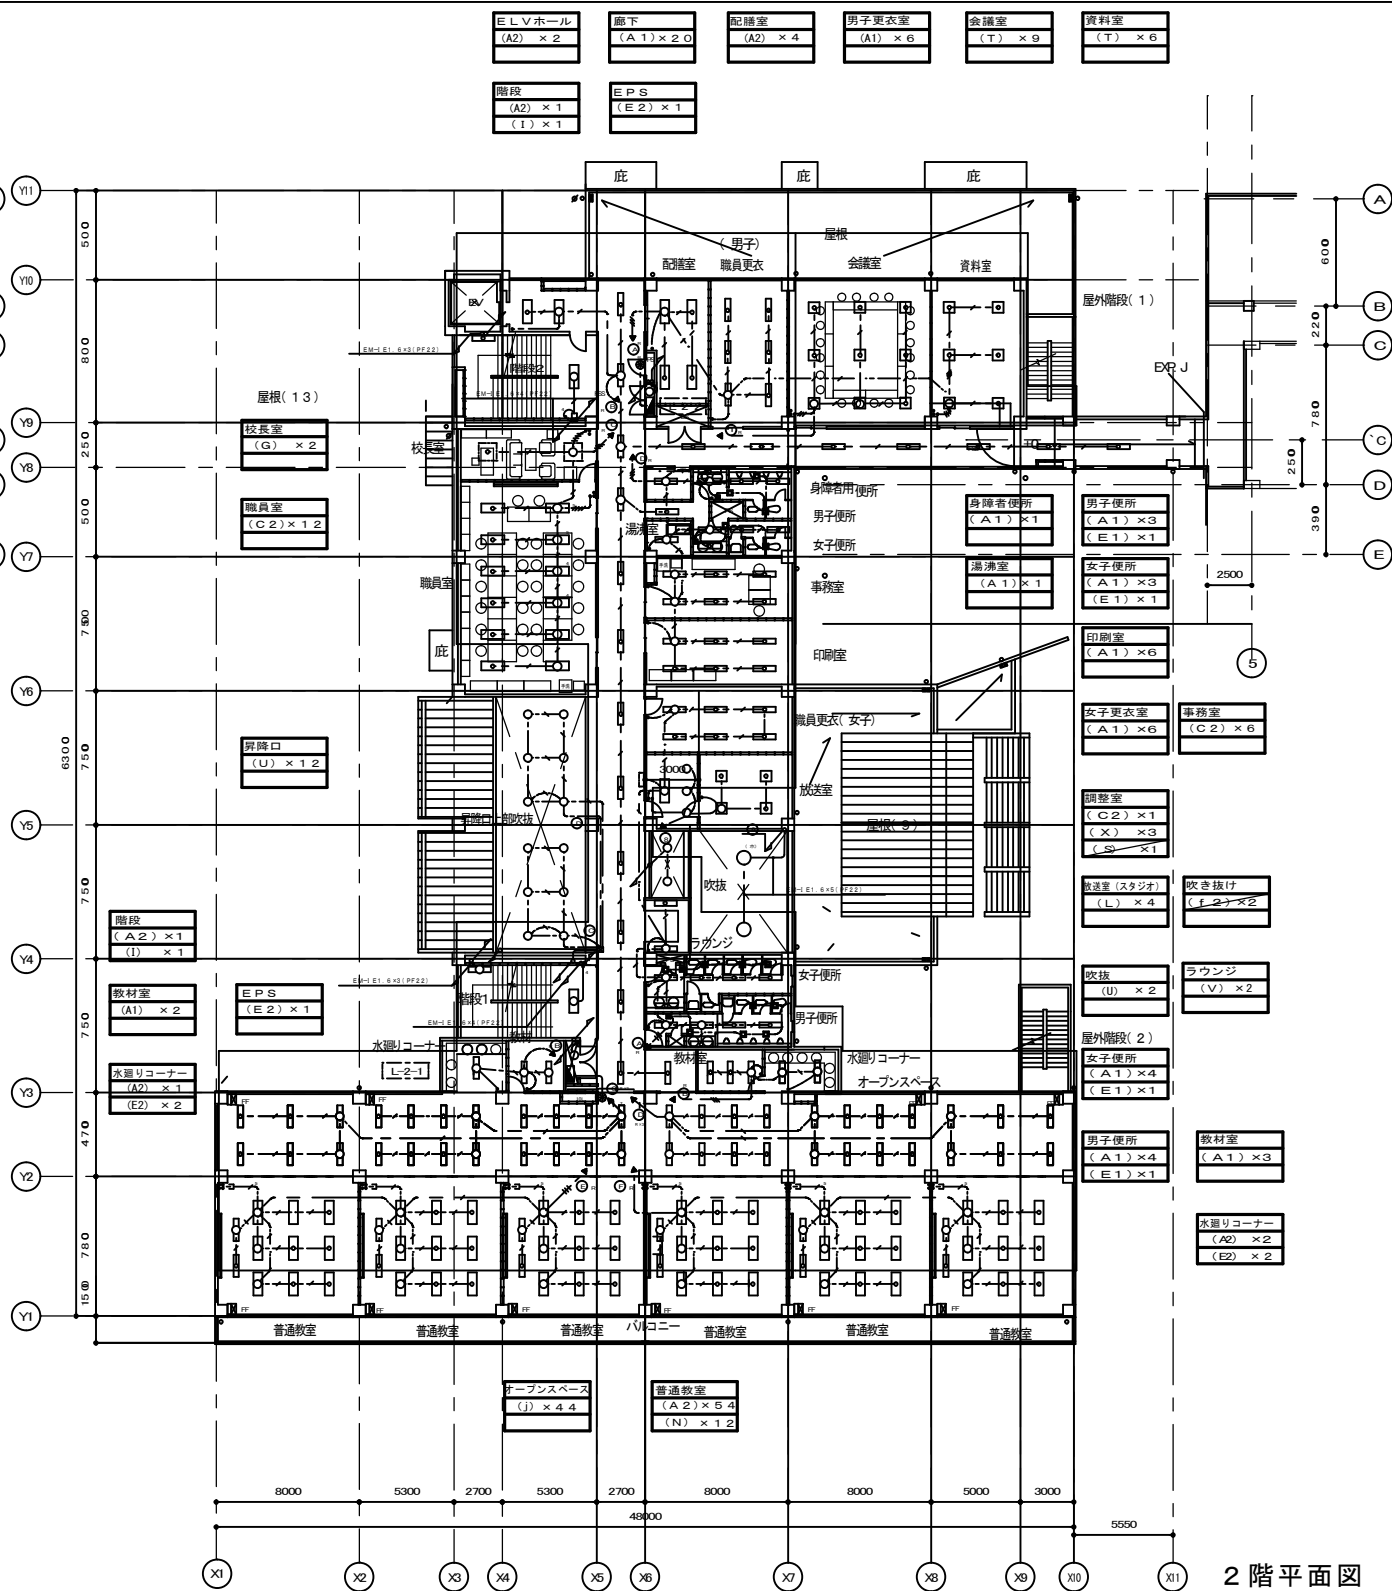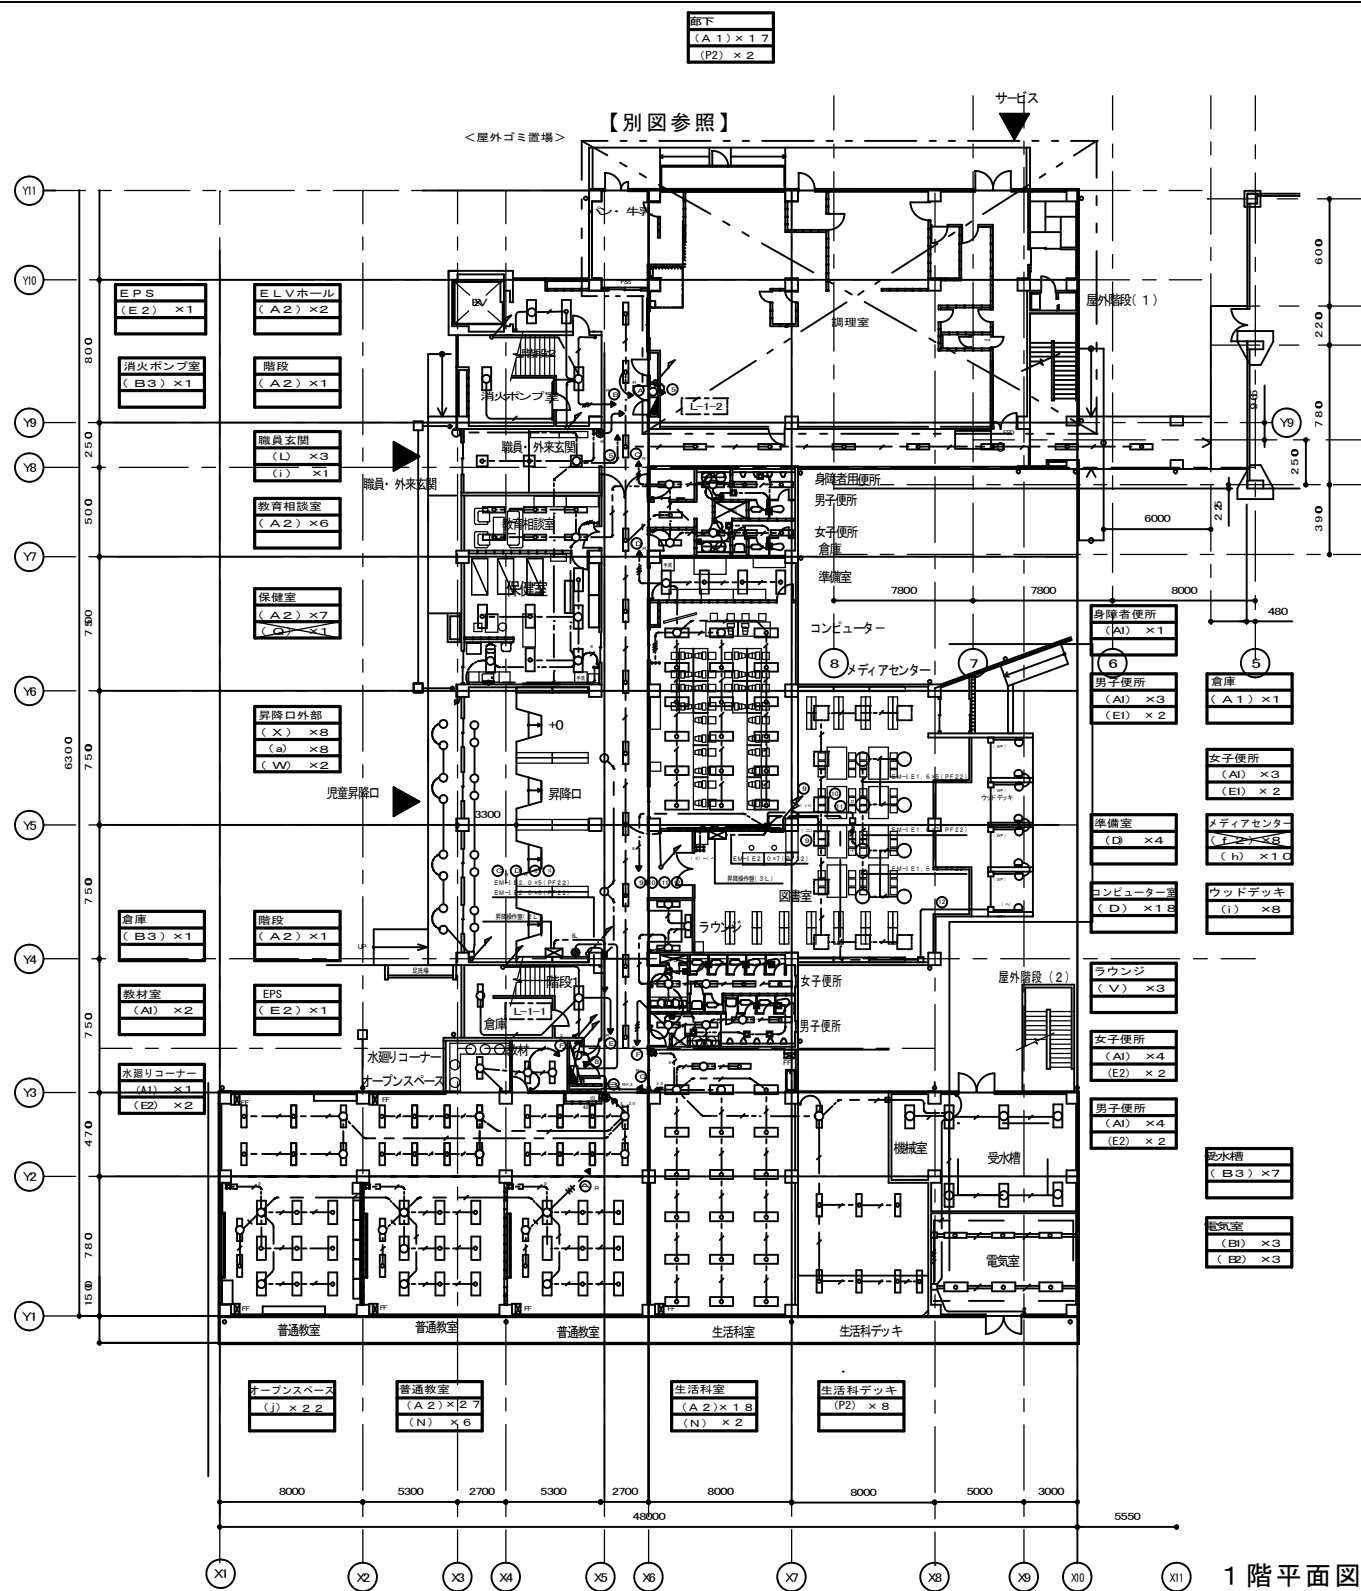


注 記	
1	特記なき配管・配線は下記に示す
---	EM-EFF1. 6-2C (こしがし)
---	EM-EFF1. 6-3C (こしがし)
///	EM-EFF1. 6-2C×2 (こしがし)
---	EM-EFF1. 6-2C×3C (こしがし)
---	EM-EFF1. 6-3C×2 (こしがし)
---	EM-EFF1. 6-3C×2+3C (こしがし)
---	EM-EFF1. 6-3C×3 (こしがし)
---	EM-EFF2. 0-2C (こしがし)
---	EM-EFF2. 0-3C (こしがし)
---	EM-EFF2. 0-2C×2 (こしがし)
---	EM-EFF2. 0-2C×3C (こしがし)
---	EM-IE1. 6×2 (PF22)
---	EM-IE1. 6×3 (PF22)
---	EM-IE1. 6×4 (PF22)
---	EM-IE1. 6×5 (PF22)
2	分電盤2次側より第1BOX迄の配線は、全て2.0m/mとする。
	リモコン配線は全て、EM-CPEE1. 2-2Pとする。

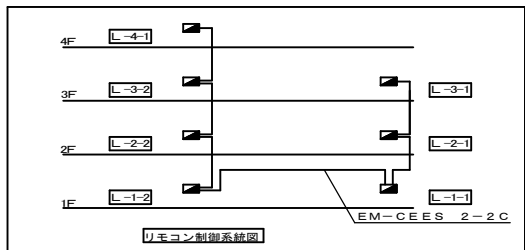


凡例

太枠は撤去範囲とする。

工事名 西町小学校校舎棟照明器具改修工事					設計図		
図面番号	図面名称 A棟1・2階電灯設備平面図（改修前）						
9	縮尺	設計年月	課長	課長補佐	係長	照合	担当
	1/300	令和8年(2026年)3月					
草加市総合政策部公共建築課							


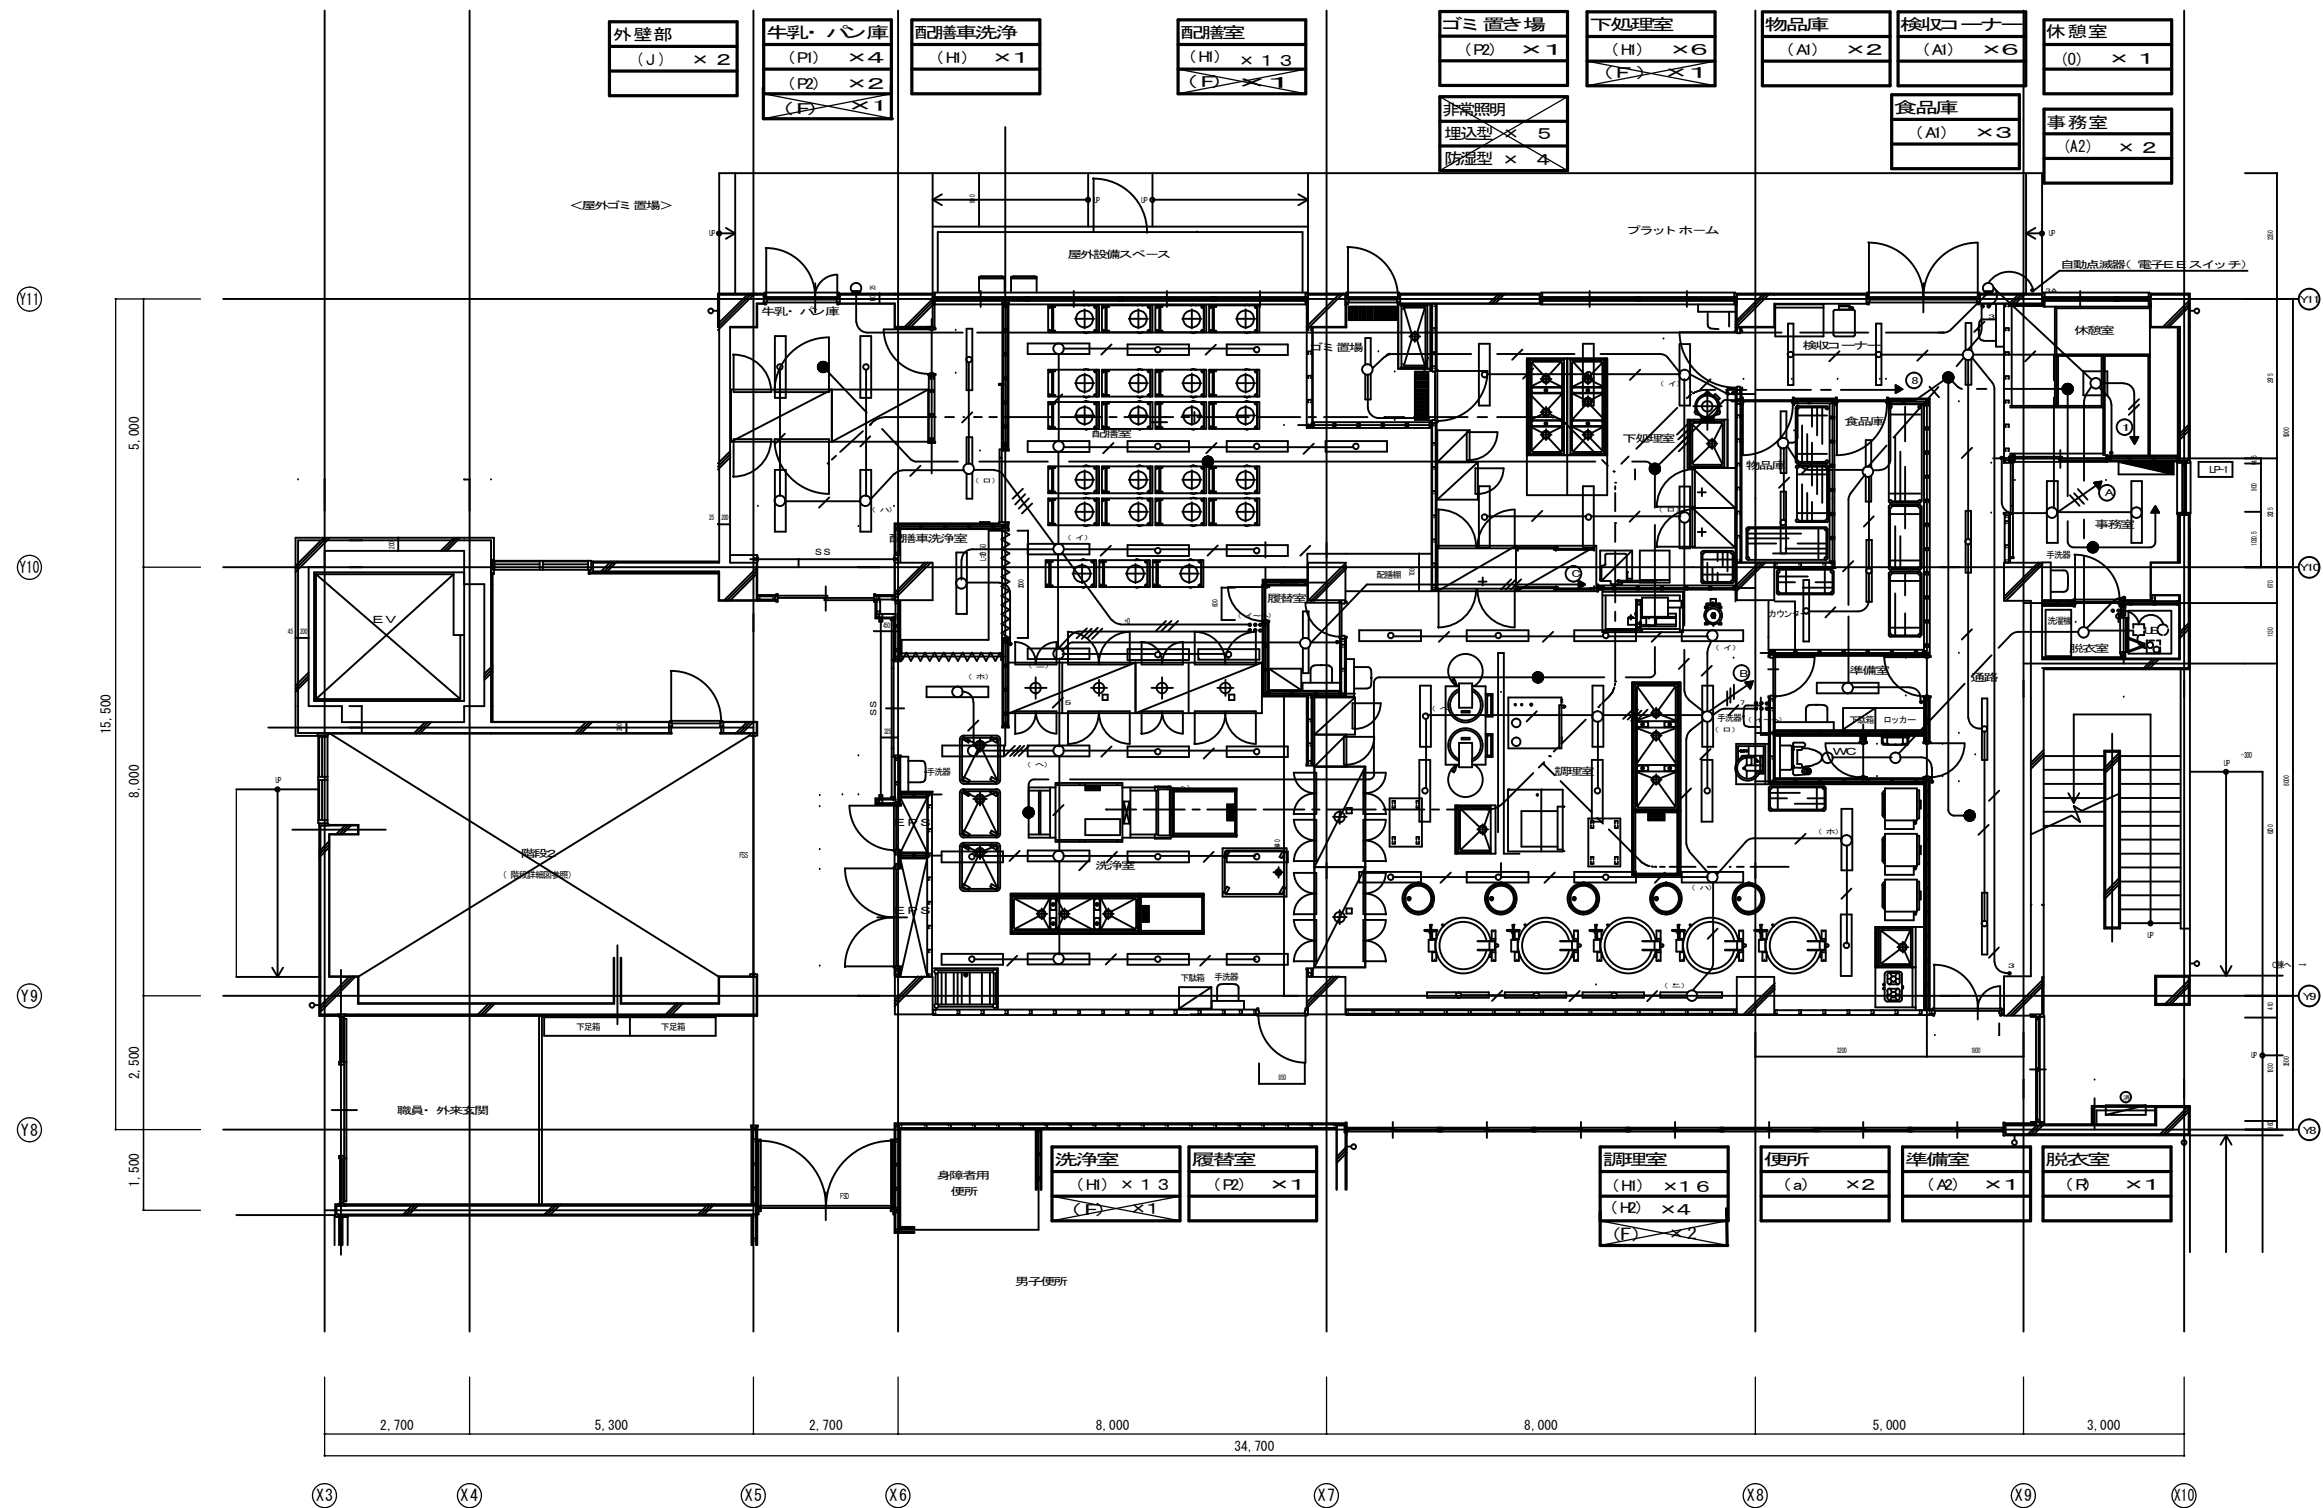


凡例

 

：太枠は撤去範囲とする。


工事名 西町小学校校舎棟照明器具改修工事					設計図
図面番号	図面名称 A棟1階調理室電灯設備平面図（改修前）				
10	縮尺	設計年月	課長	課長補佐	係長
	1/100	令和8年(2026年)3月			
草加市総合政策部公共建築課			照合	担当	

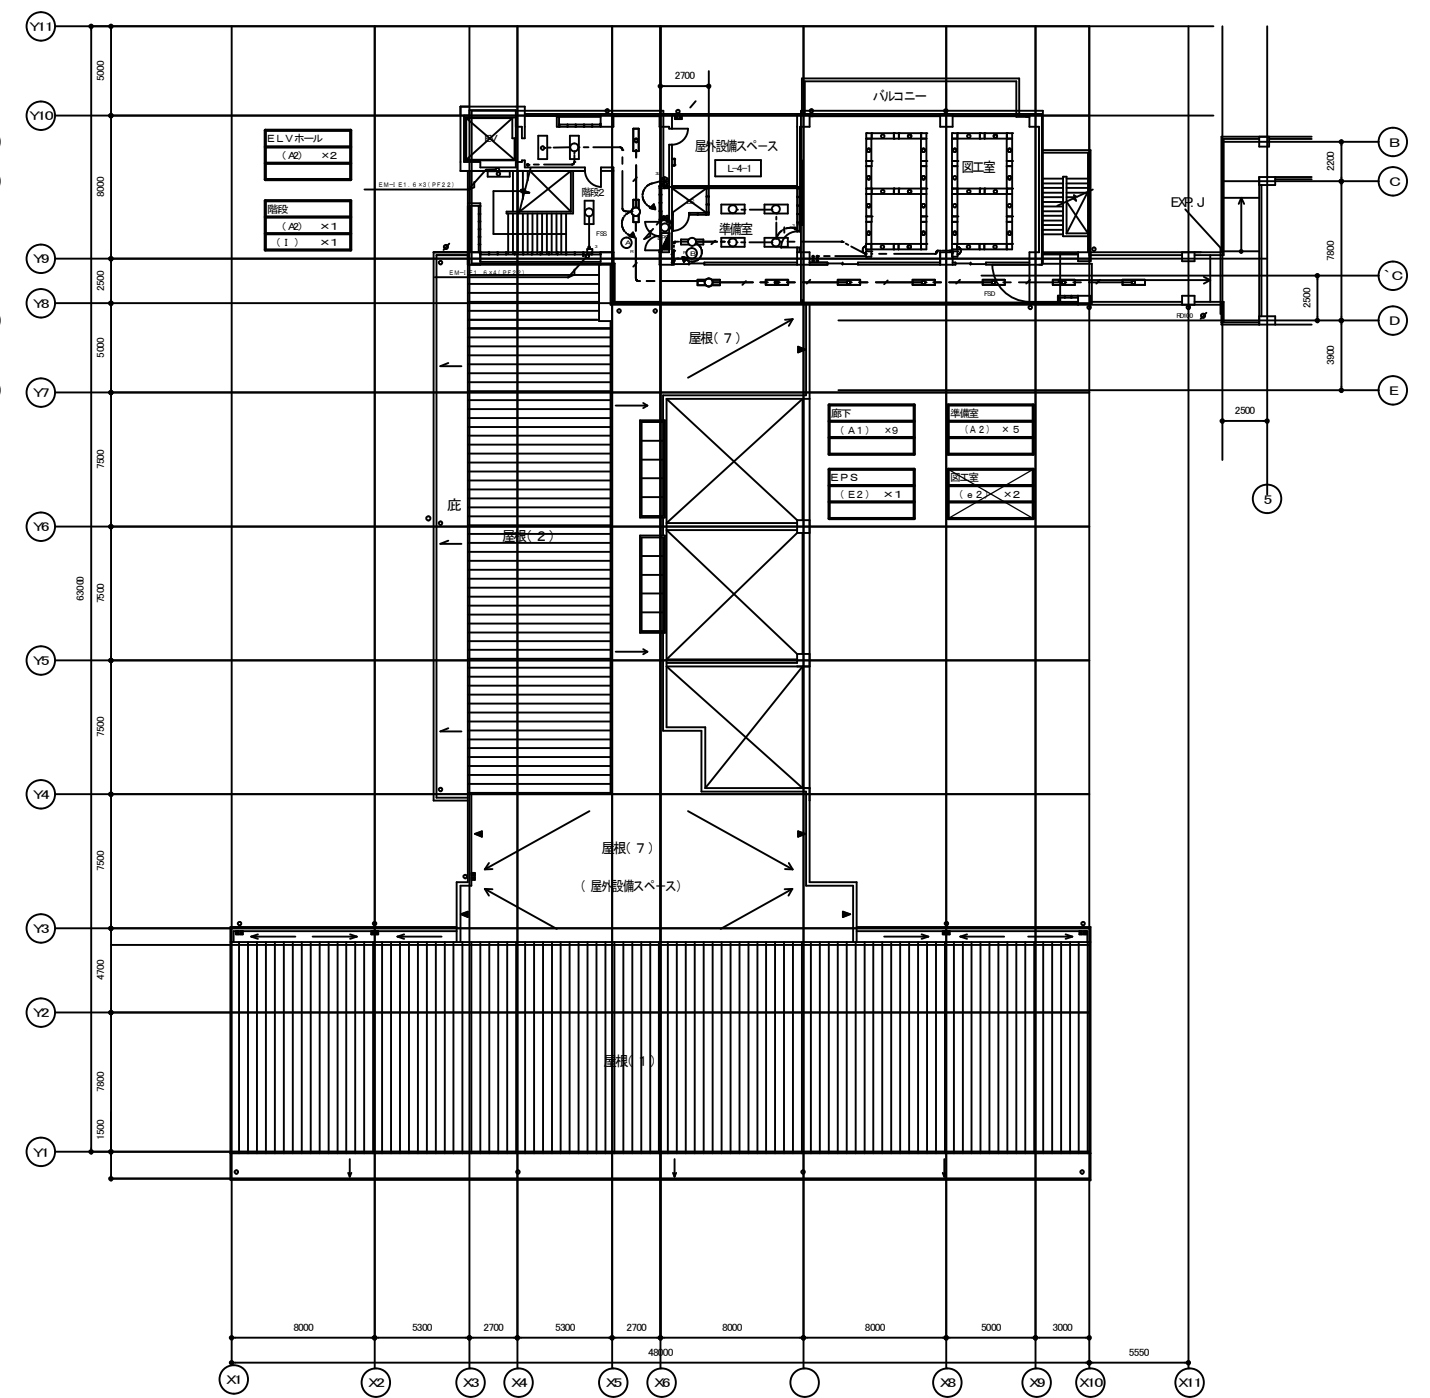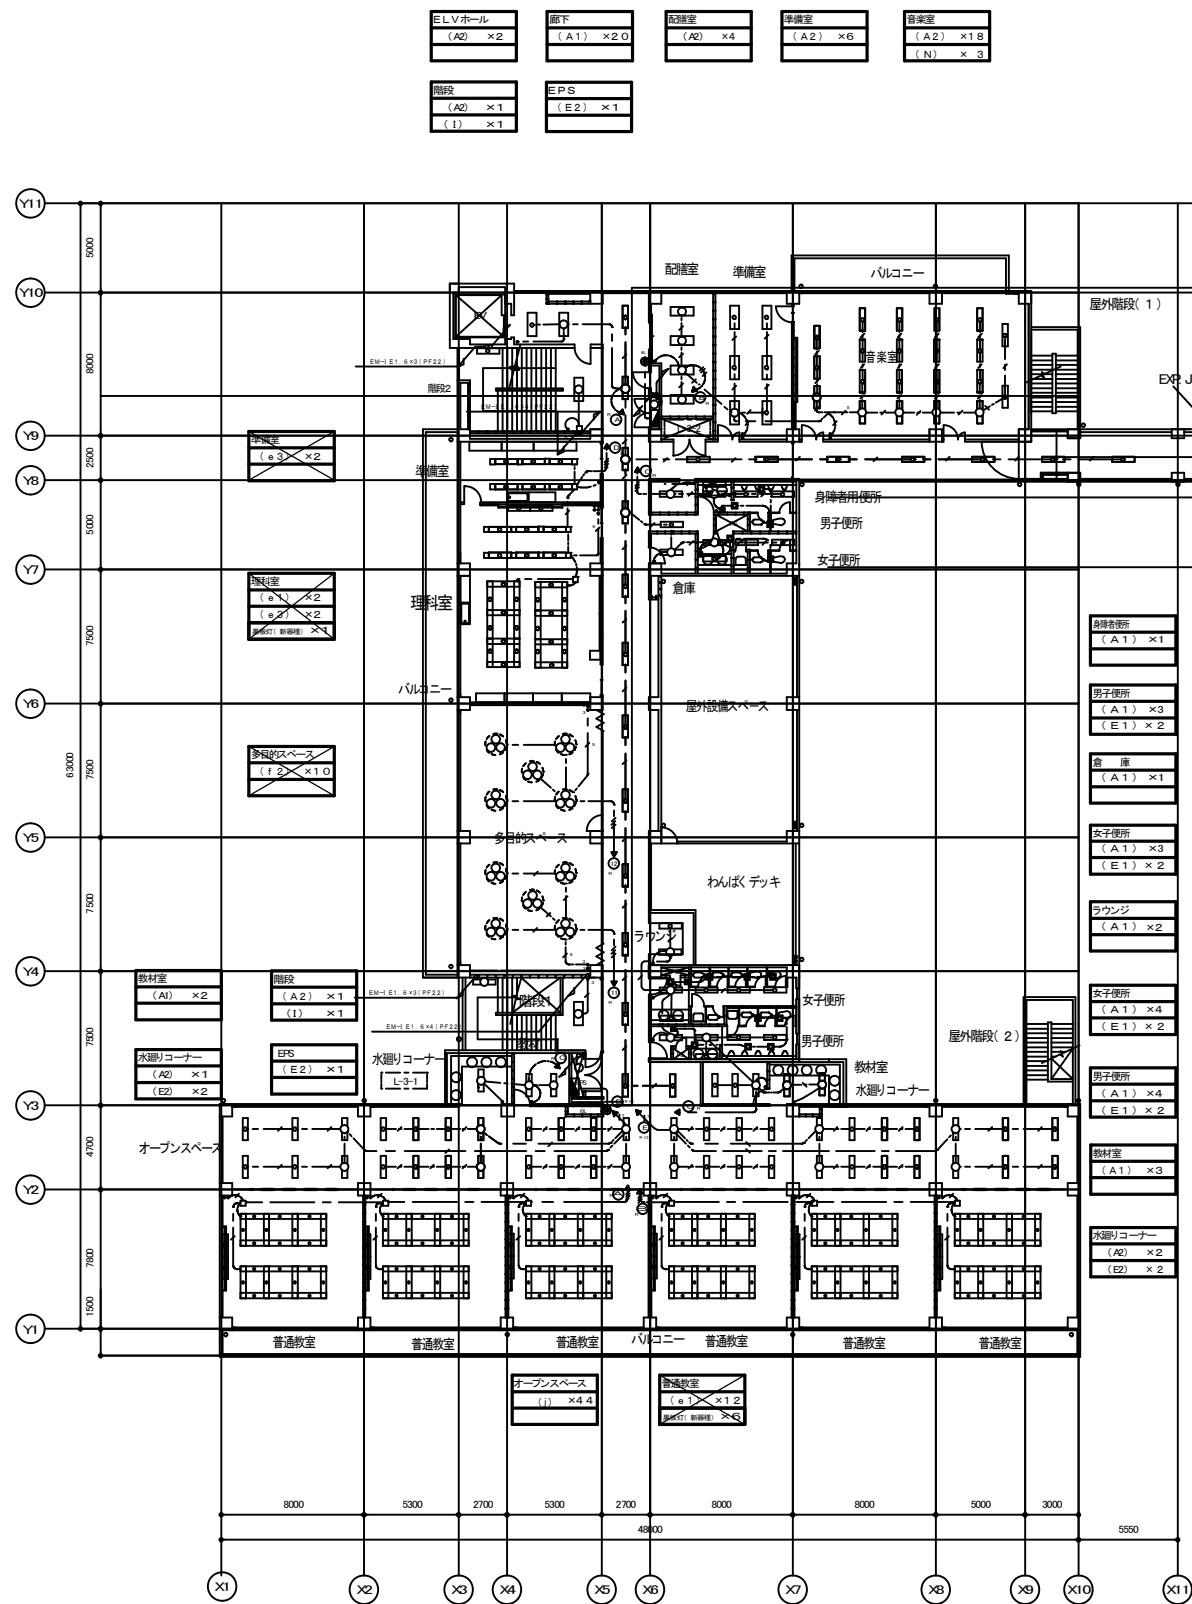

凡例

 : 太枠は撤去範囲とする。

工事名		西町小学校校舎棟照明器具改修工事			設計図		
図面番号		図面名称 A棟3・4階電灯設備平面図(改修前)					
11	縮尺	設計年月	課長	課長補佐	係長	照合	担当
	1/300	令和8年(2026年)3月					
草加市総合政策部公共建築課							

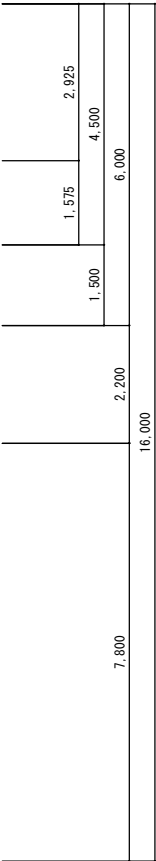

A B C D




【注記】		
1. 特記なき配管線は下記による		
	EM-1E1 6x2	(PF16) インベイ
	EM-1E2 0x2	(PF16) インベイ
	EM-1E1 6x2	(E19) 露出
	EM-1E1 6x3	(E19) 露出
(保護管)		
	EM-EEF1 6-20C	(PF22)
	EM-EEF1 6-30C	(PF22)
	EM-EEF1 6-20x2	(PF22)
	EM-EEF1 6-20+1.6-30C	(PF22) x2
	EM-EEF1 6-30x2	(PF22) x2
	EM-EEF1 6-20x2+1.6-30C	(PF22) x2
	EM-EEF2 0-20C	(PF22)
	EM-EEF2 0-30C	(PF22)
	EM-EEF2 0-20x2	(PF22)
	EM-GPEE1 2-2P	(PF22)
	EM-FQPEE1 2-1P	(PF16)
②R	個別SWx10、グ'ル'プ SWx4	


※上記配線・配管等については、既設のままとする。



1 階平面図

工事名 西町小学校校舎棟照明器具改修工事					設計図	
図面番号 12	図面名称 C棟1階電灯設備平面図（改修前）					
	縮尺	設計年月	課長	課長補佐	係長	照合
	1/100	令和8年(2026年)3月				
草加市総合政策部公共建築課						


工事名 西町小学校校舎棟照明器具改修工事					設計図				
図面番号 13	図面名称 A棟及び外構照明器具姿図(1) (改修後)				課長	課長補佐	係長	照合	担当
	縮尺	設計年月							
	N.S	令和8年(2026年)3月							
草加市総合政策部公共建築課									

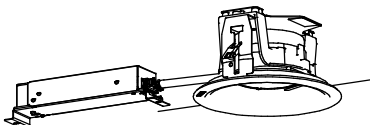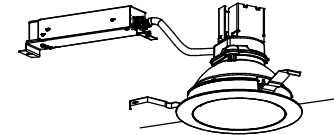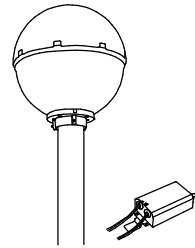× クリプトン60W 相当品【新設】				a FDL18W×1 相当品【新設】		b HID100W相当品【外灯電源ユニット新設、ポール既設】			
									
参考型番 XNW1063WN LE9 公共型番 LRS1RP-08				参考型番 XNN1061PN LE9		参考型番 XYG2401N LE9			

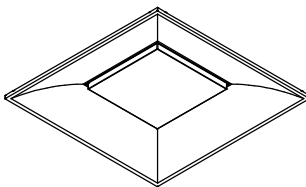						イ		FHD100W×2 相当品【新設】							
															
								参考型番 XLX110VEN LA9 公共型番 LRS15-6-110							

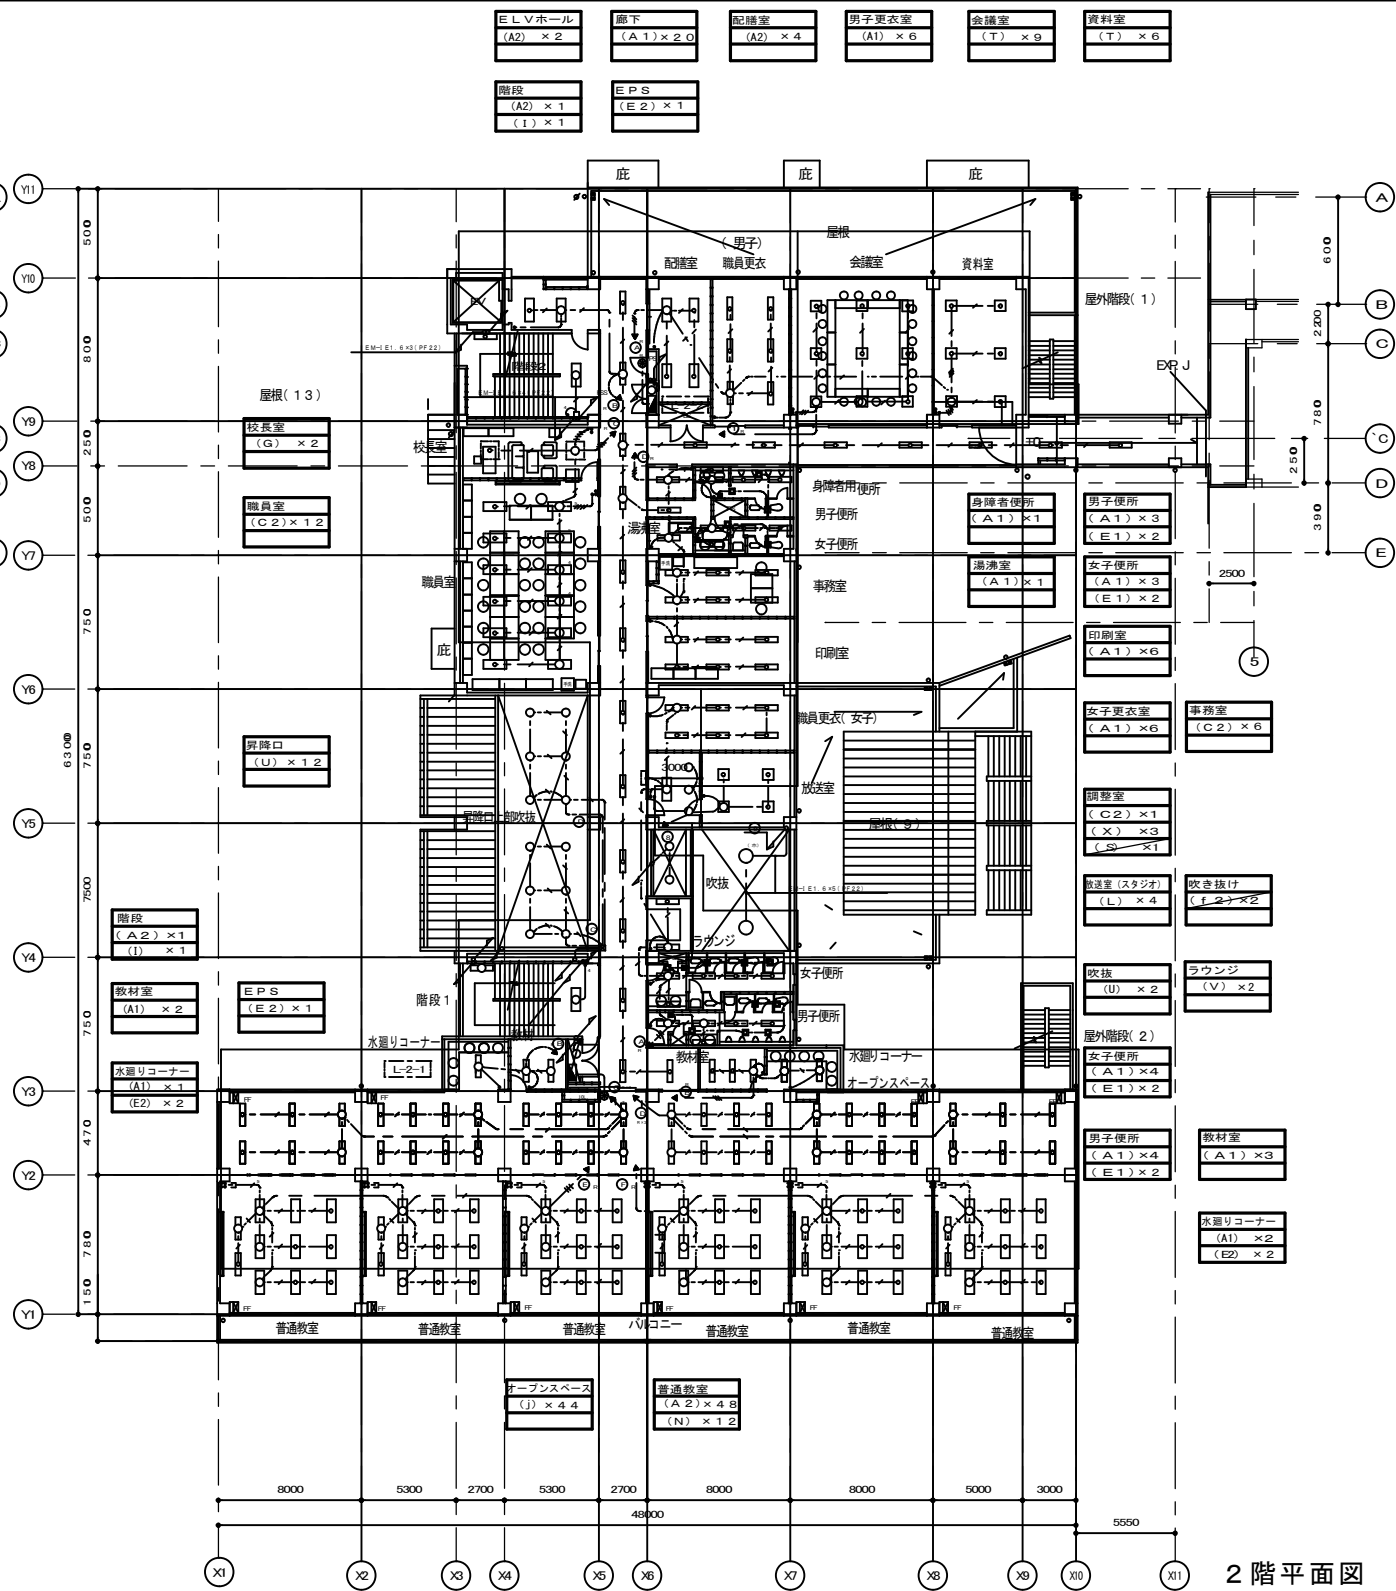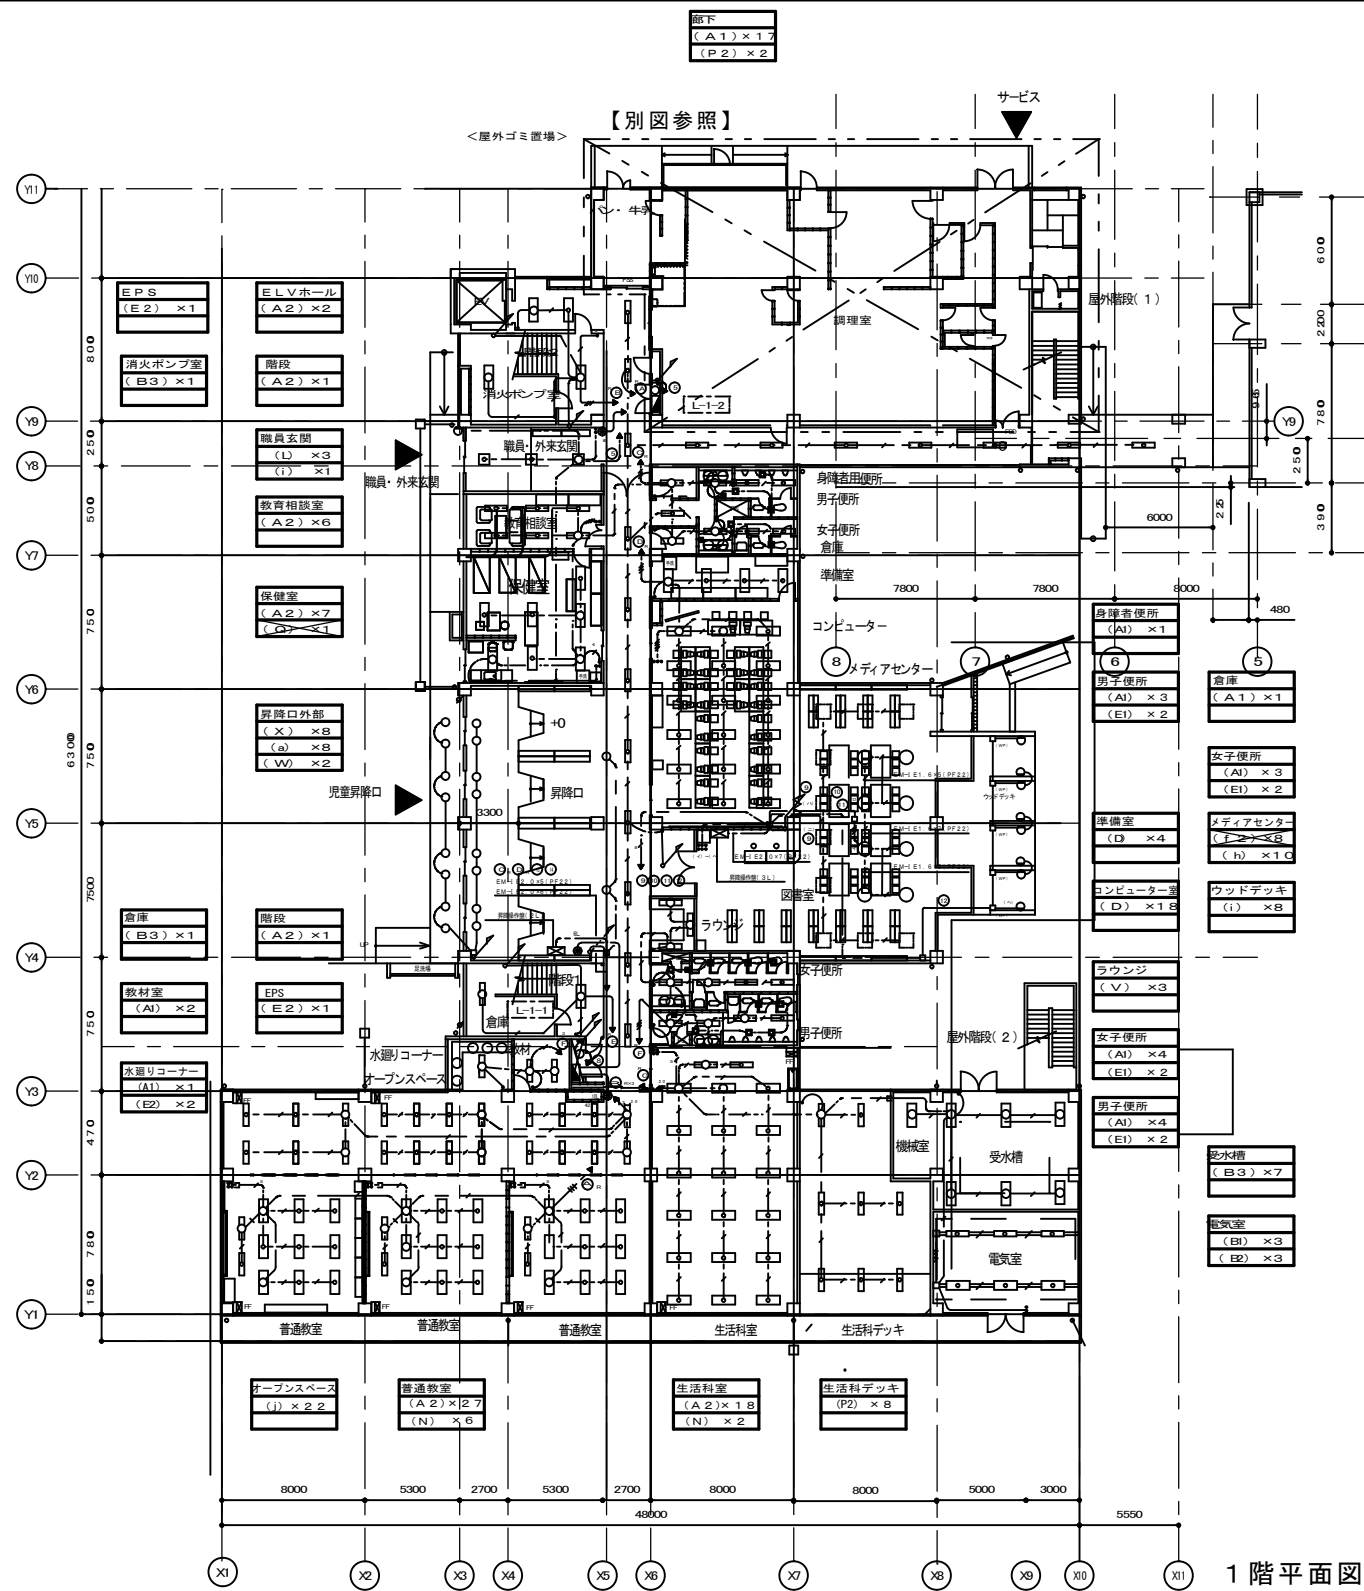


注 記	
1	特記なき配管・配線は下記に示す
—	EM-EFF1. 6-2C (こがし)
- - -	EM-EFF1. 6-3C (こがし)
///	EM-EFF1. 6-2C×2 (こがし)
///	EM-EFF1. 6-2C+3C (こがし)
///	EM-EFF1. 6-3C×2 (こがし)
///	EM-EFF1. 6-3C×2+3C (こがし)
///	EM-EFF1. 6-3C×3 (こがし)
///	EM-EFF2. 0-2C (こがし)
///	EM-EFF2. 0-3C (こがし)
///	EM-EFF2. 0-2C×2 (こがし)
///	EM-EFF2. 0-2C+3C (こがし)
—	EM-1E1. 6×2 (PF22)
—	EM-1E1. 6×3 (PF22)
—	EM-1E1. 6×4 (PF22)
—	EM-1E1. 6×5 (PF22)
2	分電盤2次側より第1BOX迄の配線は 全て 2.0m/㎡ とする。
	リモコン配線は全て、EM-CPEE1. 2-2Pとする。
※上記配線・配管については、既存のままとする。	

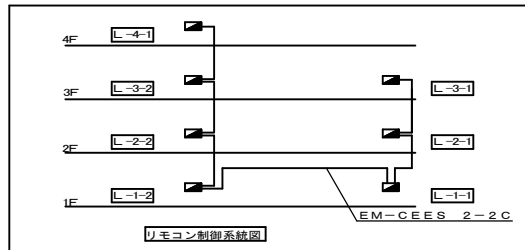

凡例
□ : 太枠は新設範囲とする。



工事名 西町小学校校舎棟照明器具改修工事					設計図			
図面番号		図面名称 A棟1・2階電灯設備平面図（改修後）						
16	縮尺	設計年月		課長	課長補佐	係長	照合	担当
	1/300	令和8年(2026年)3月						
草加市総合政策部公共建築課								

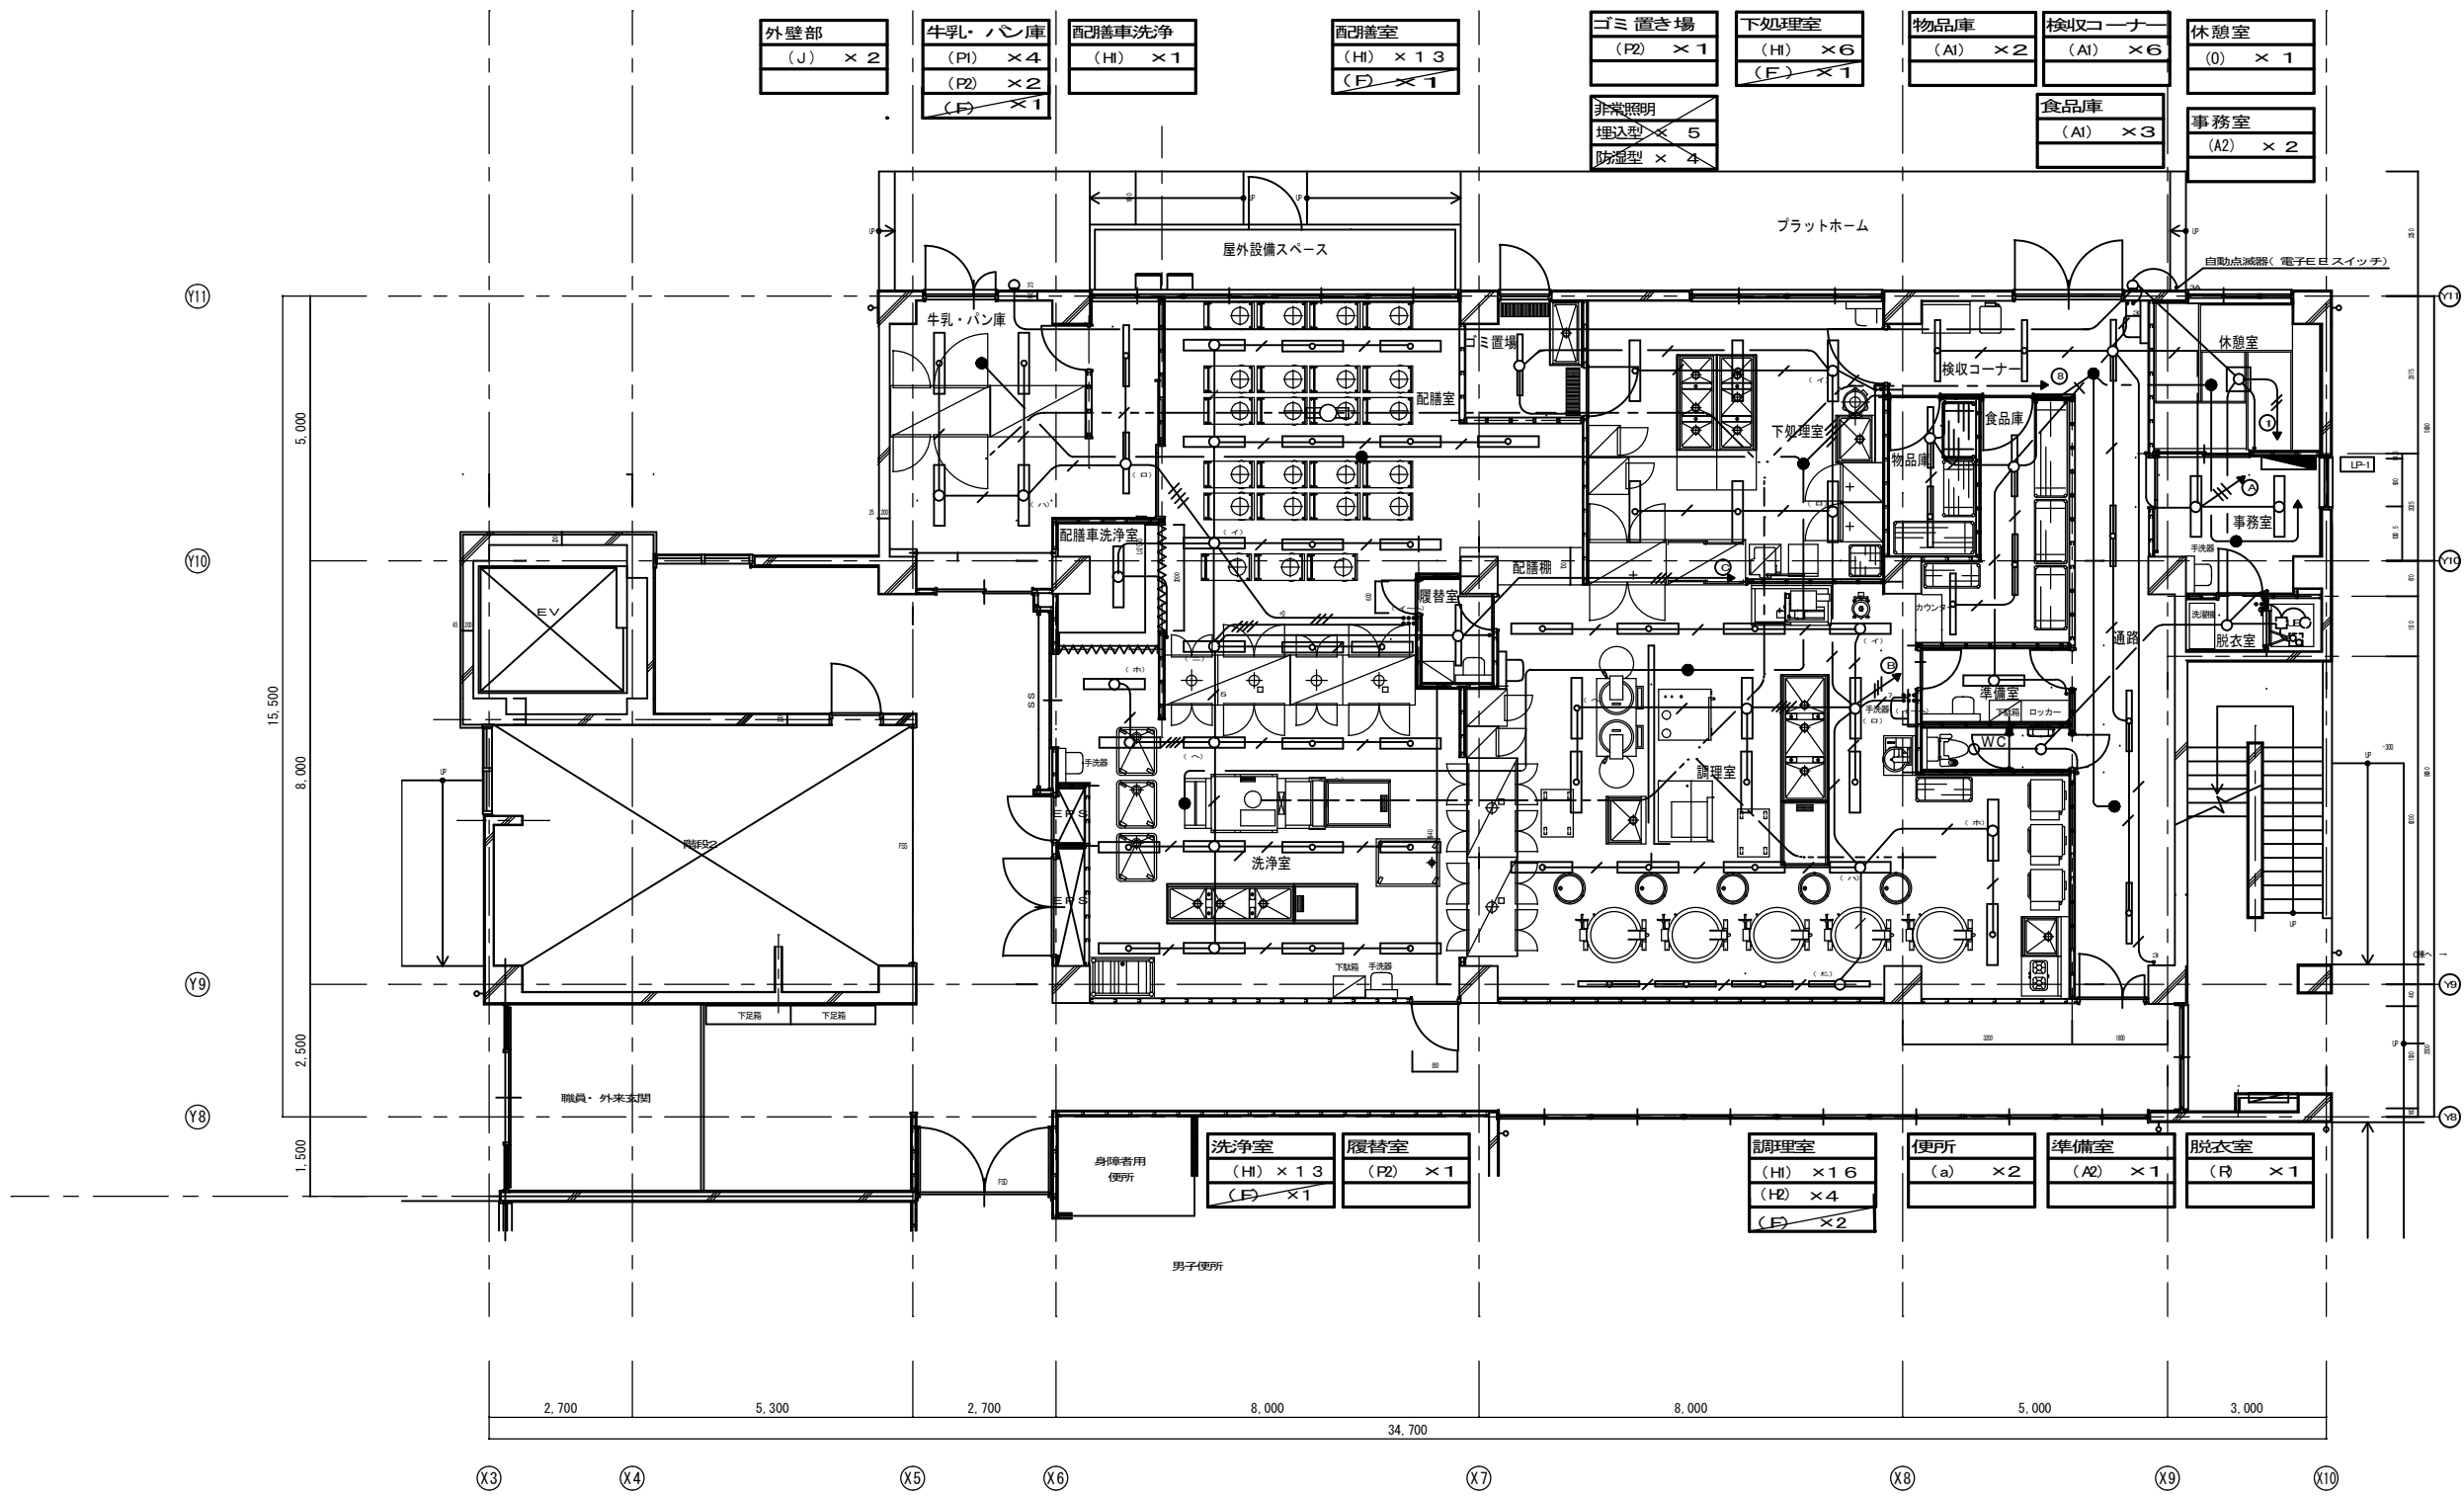

凡例

: 太枠は新設範囲とする。


工事名 西町小学校校舎棟照明器具改修工事					設計図	
図面番号		図面名称 A棟1階調理室電灯設備平面図（改修後）				
17	縮尺	設計年月	課長	課長補佐	係長	照合
	1/100	令和8年(2026年)3月				
草加市総合政策部公共建築課						

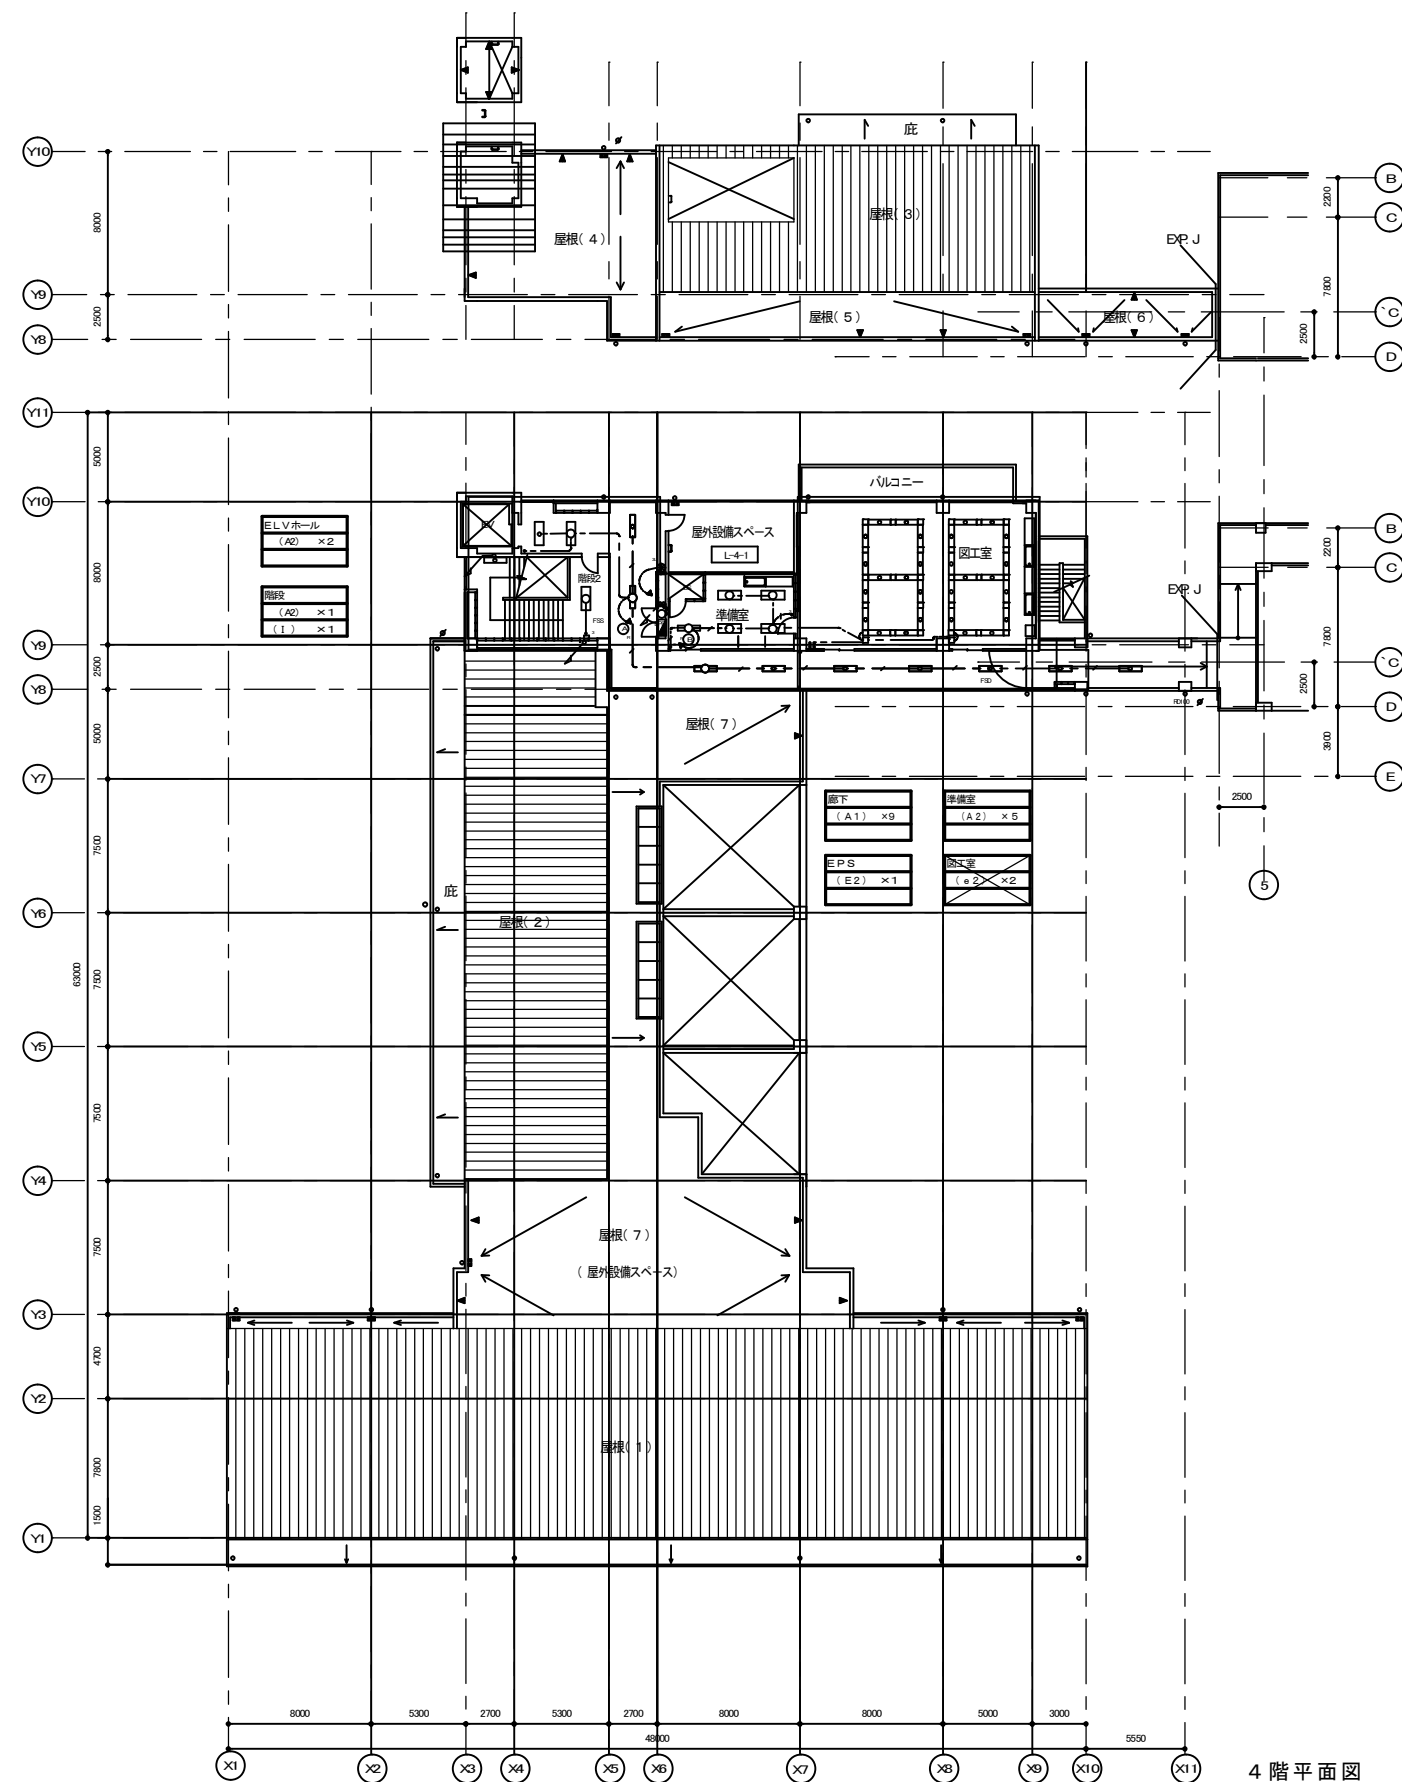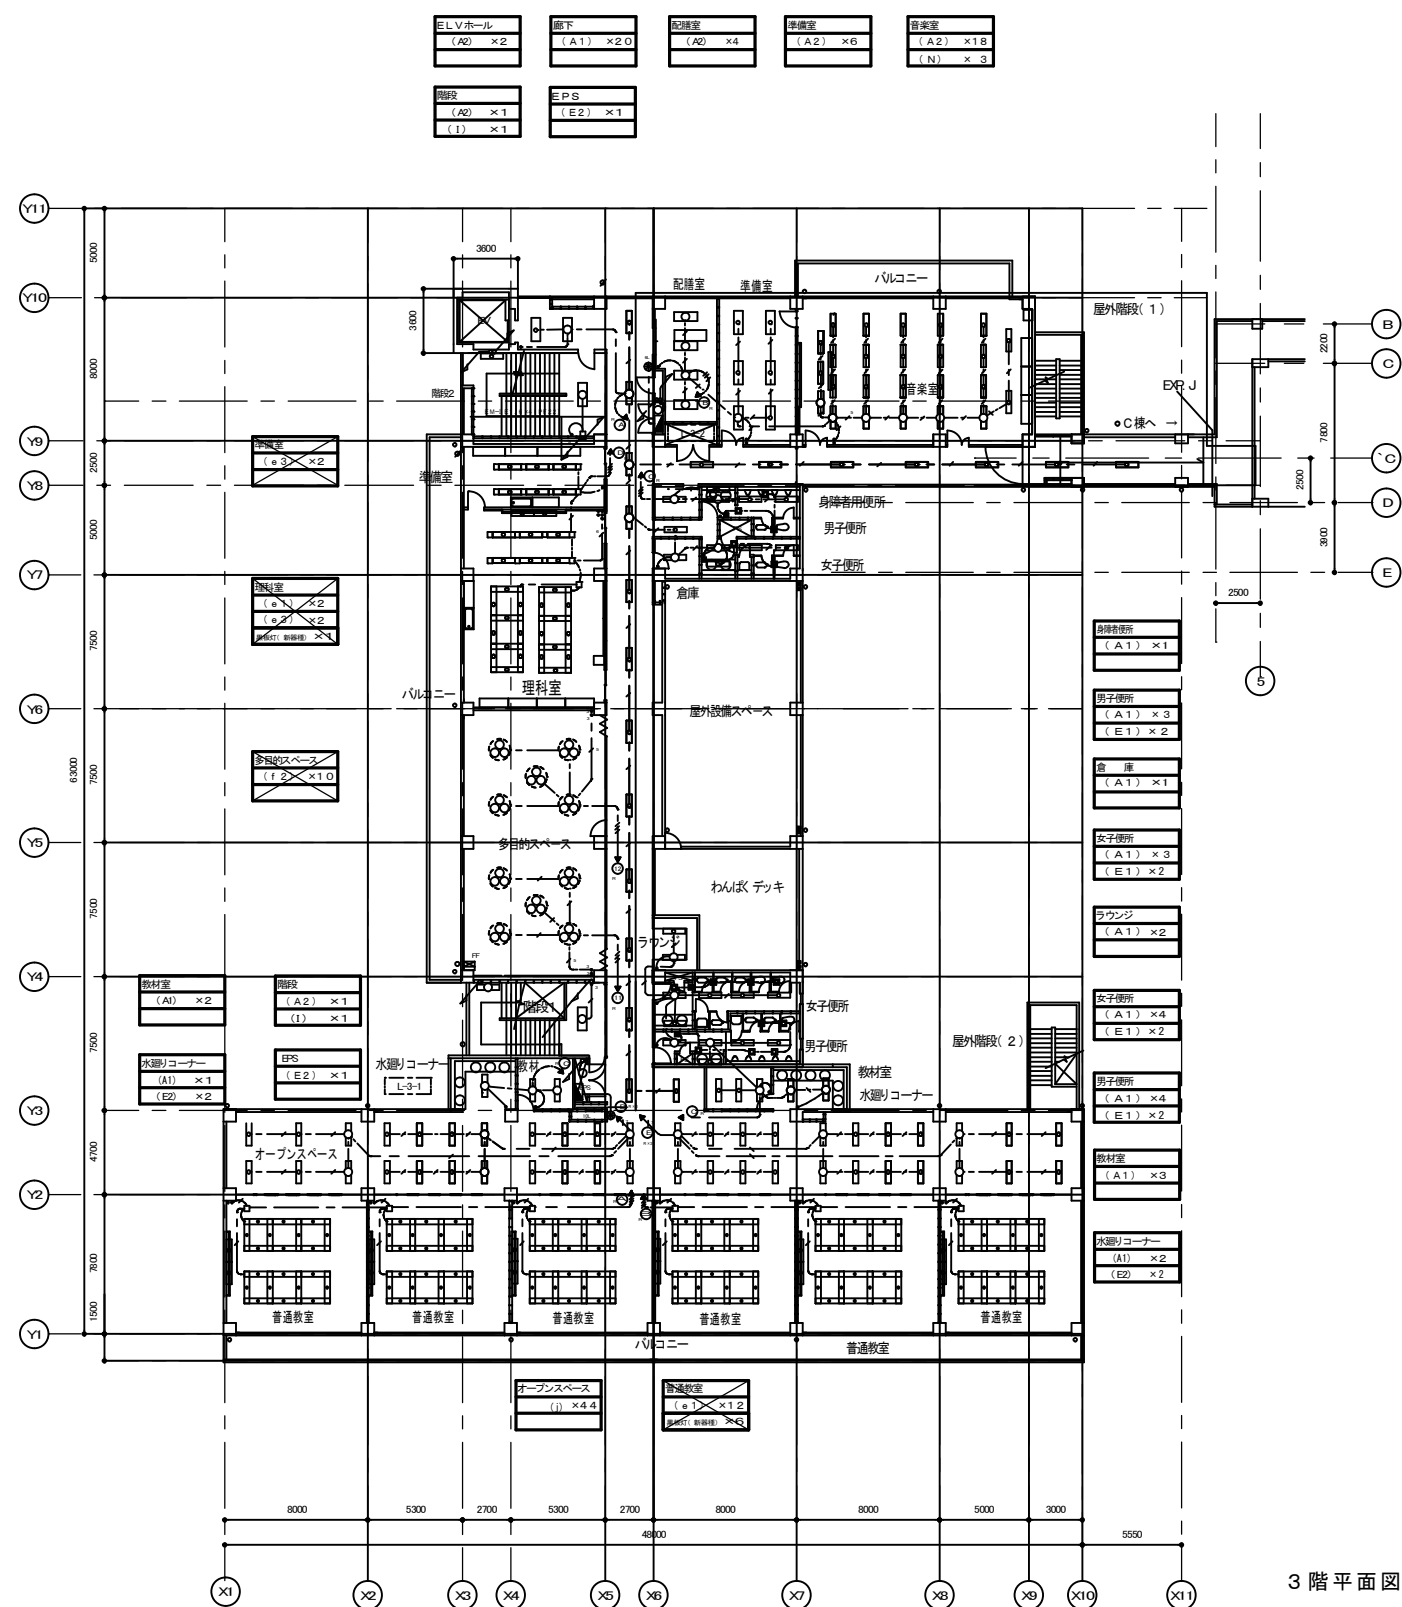

凡例

：太枠は新設とする。

工事名 西町小学校校舎棟照明器具改修工事					設計図				
図面番号 18	図面名称 A棟3・4階電灯設備平面図（改修後）				課長	課長補佐	係長	照合	担当
	縮尺	設計年月							
	1/300	令和8年(2026年)3月							
草加市総合政策部公共建築課									

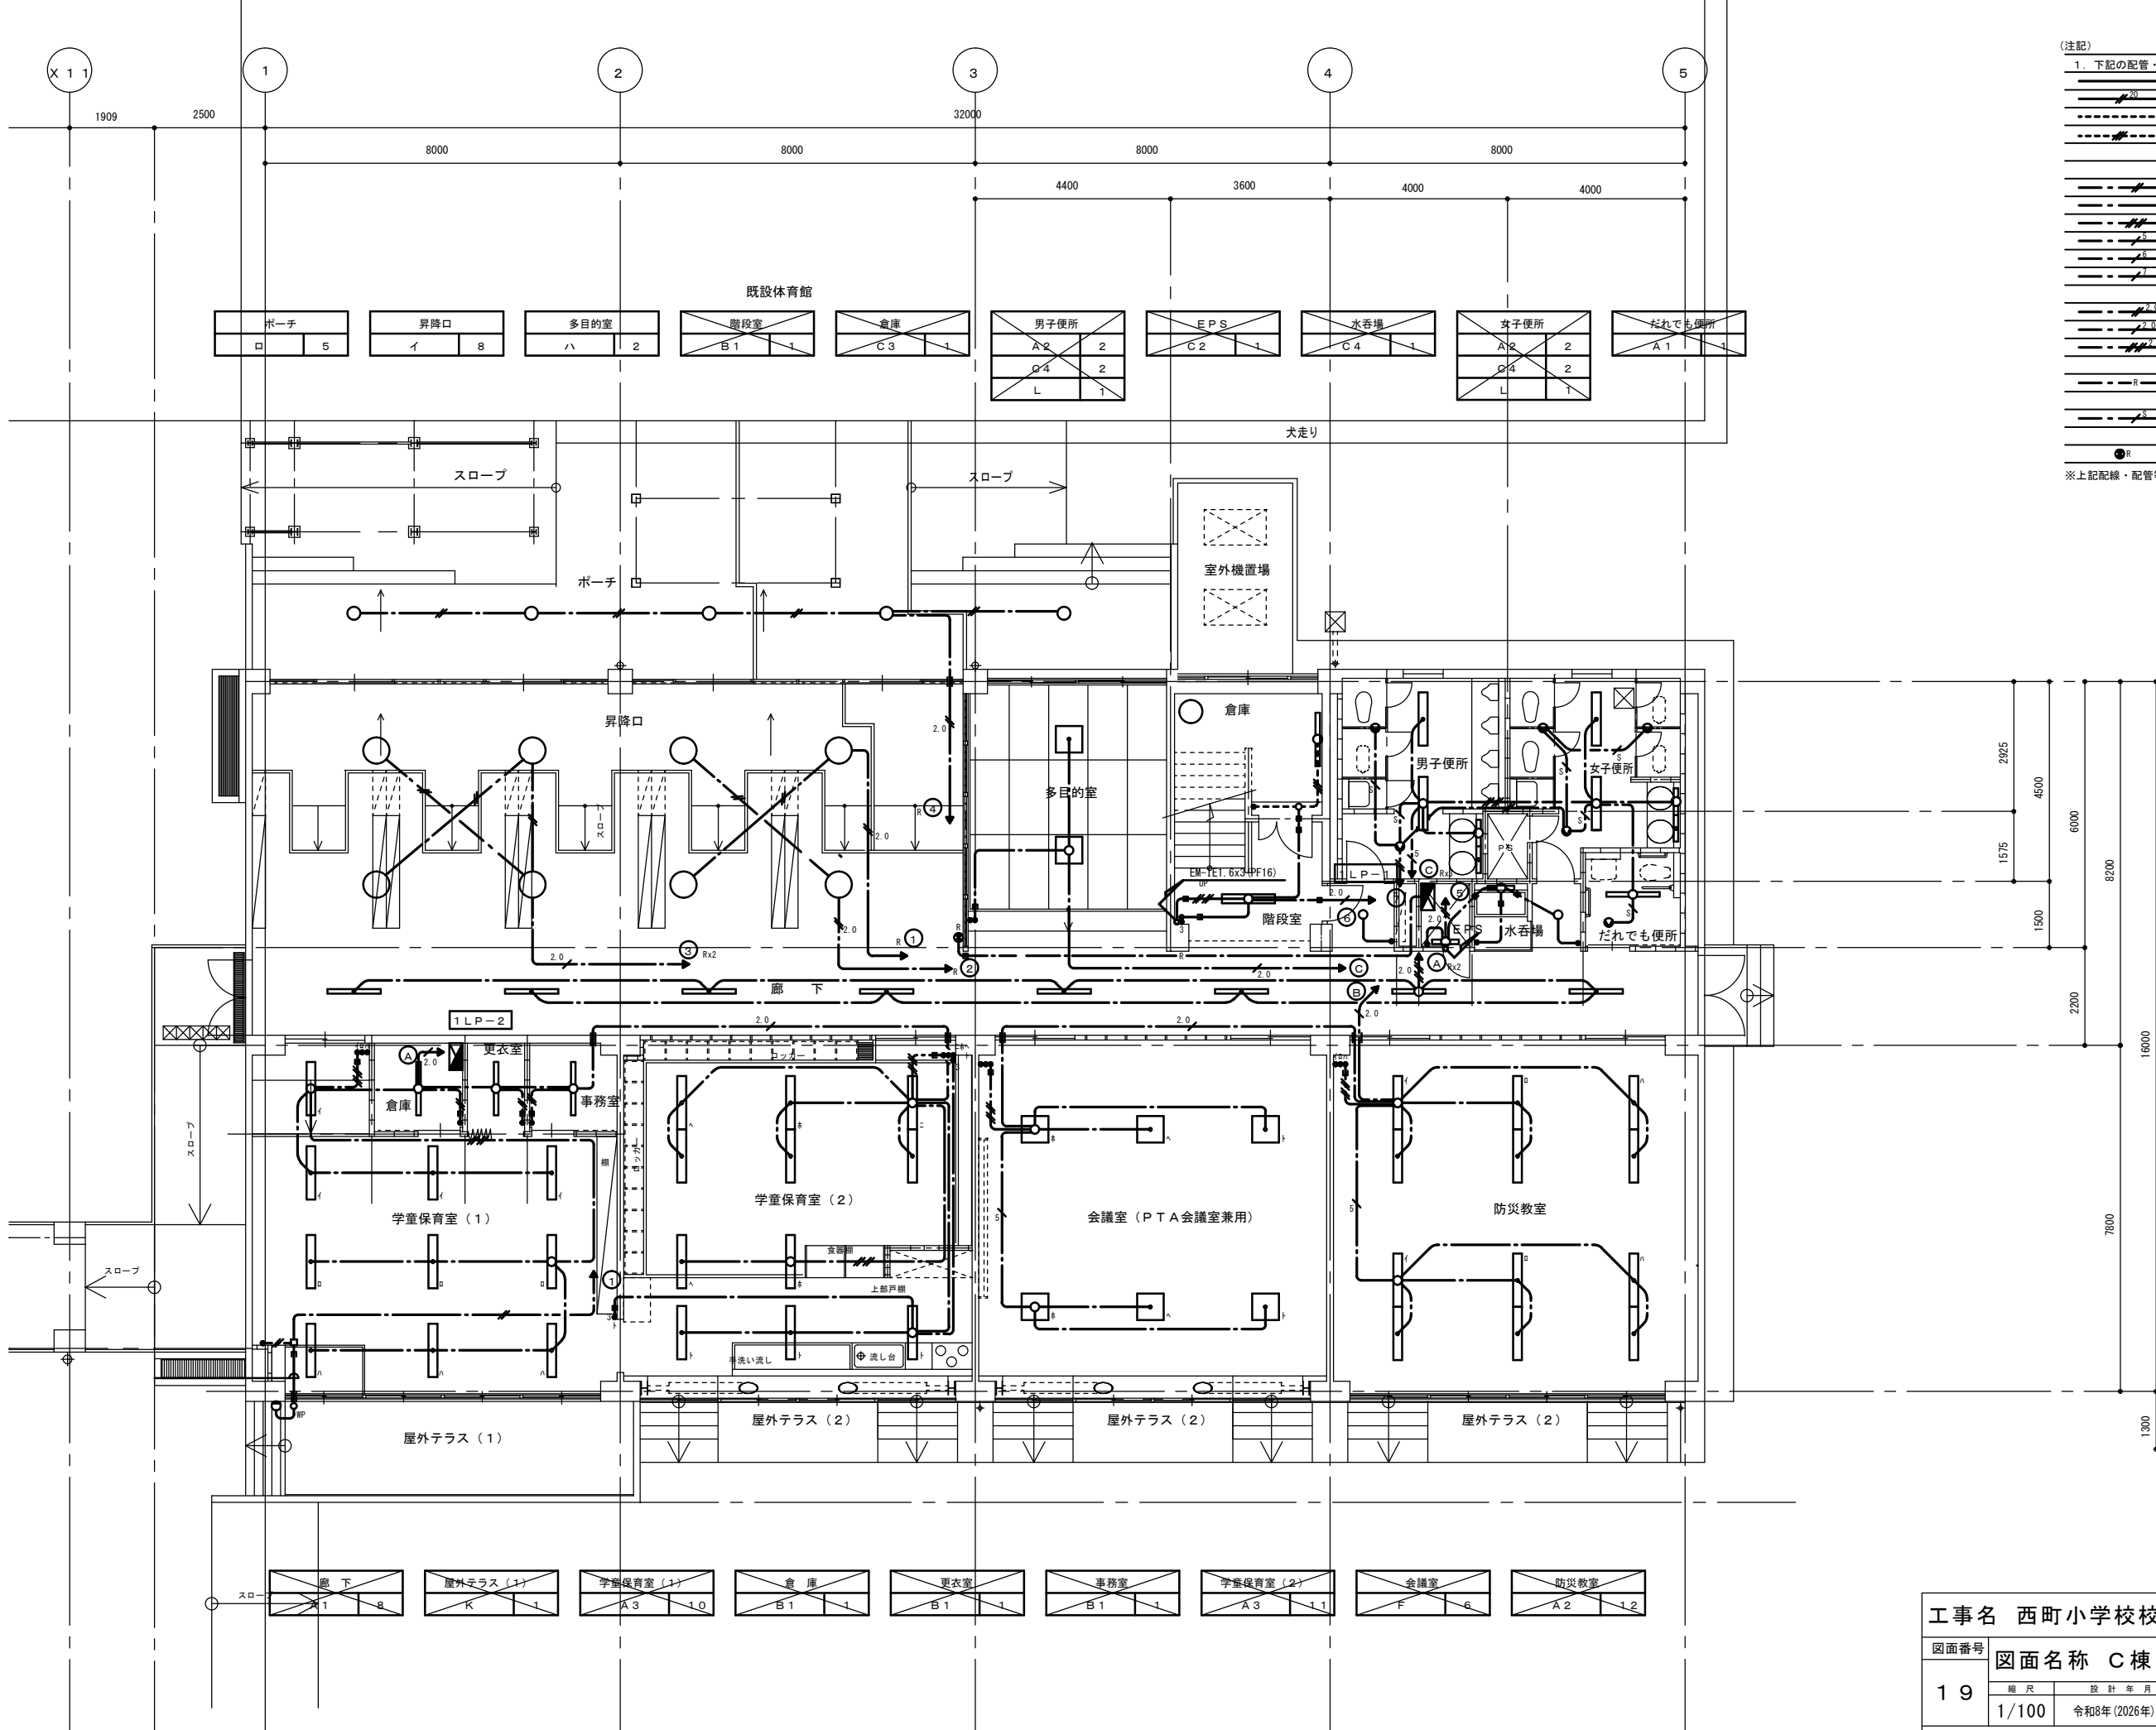


(注記)

1. 下記の配管・配線は既設利用とする。


	EM-1E1.6x2	(PF16)	イペイ
	EM-1E2.0x2	(PF16)	イペイ
	EM-1E1.6x2	(E19)	露出
	EM-1E1.6x3	(E19)	露出
(保護管)			
	EM-EEF1.6-2C	(PF22)	
	EM-EEF1.6-3C	(PF22)	
	EM-EEF1.6-2Cx2	(PF22)	
	EM-EEF1.6-2Cx1.6-3C	(PF22)x2	
	EM-EEF1.6-3Cx2	(PF22)x2	
	EM-EEF1.6-2Cx2+1.6-3C	(PF22)x2	
(保護管)			
	EM-EEF2.0-2C	(PF22)	
	EM-EEF2.0-3C	(PF22)	
	EM-EEF2.0-2Cx2	(PF22)	
	EM-CPEE1.2-2P	(PF22)	
	EM-FCPEE1.2-1P	(PF16)	
	個別SWx10,7'ループSWx4		

※上記配線・配管等については、既設のままとする。

工事名 西町小学校校舎棟照明器具改修工事 設計図					
図面番号	図面名称 C棟1階電灯設備平面図(改修後)				
19	縮尺	設計年月	課長	課長補佐	係長
	1/100	令和8年(2026年)3月			
照合					
草加市総合政策部公共建築課					

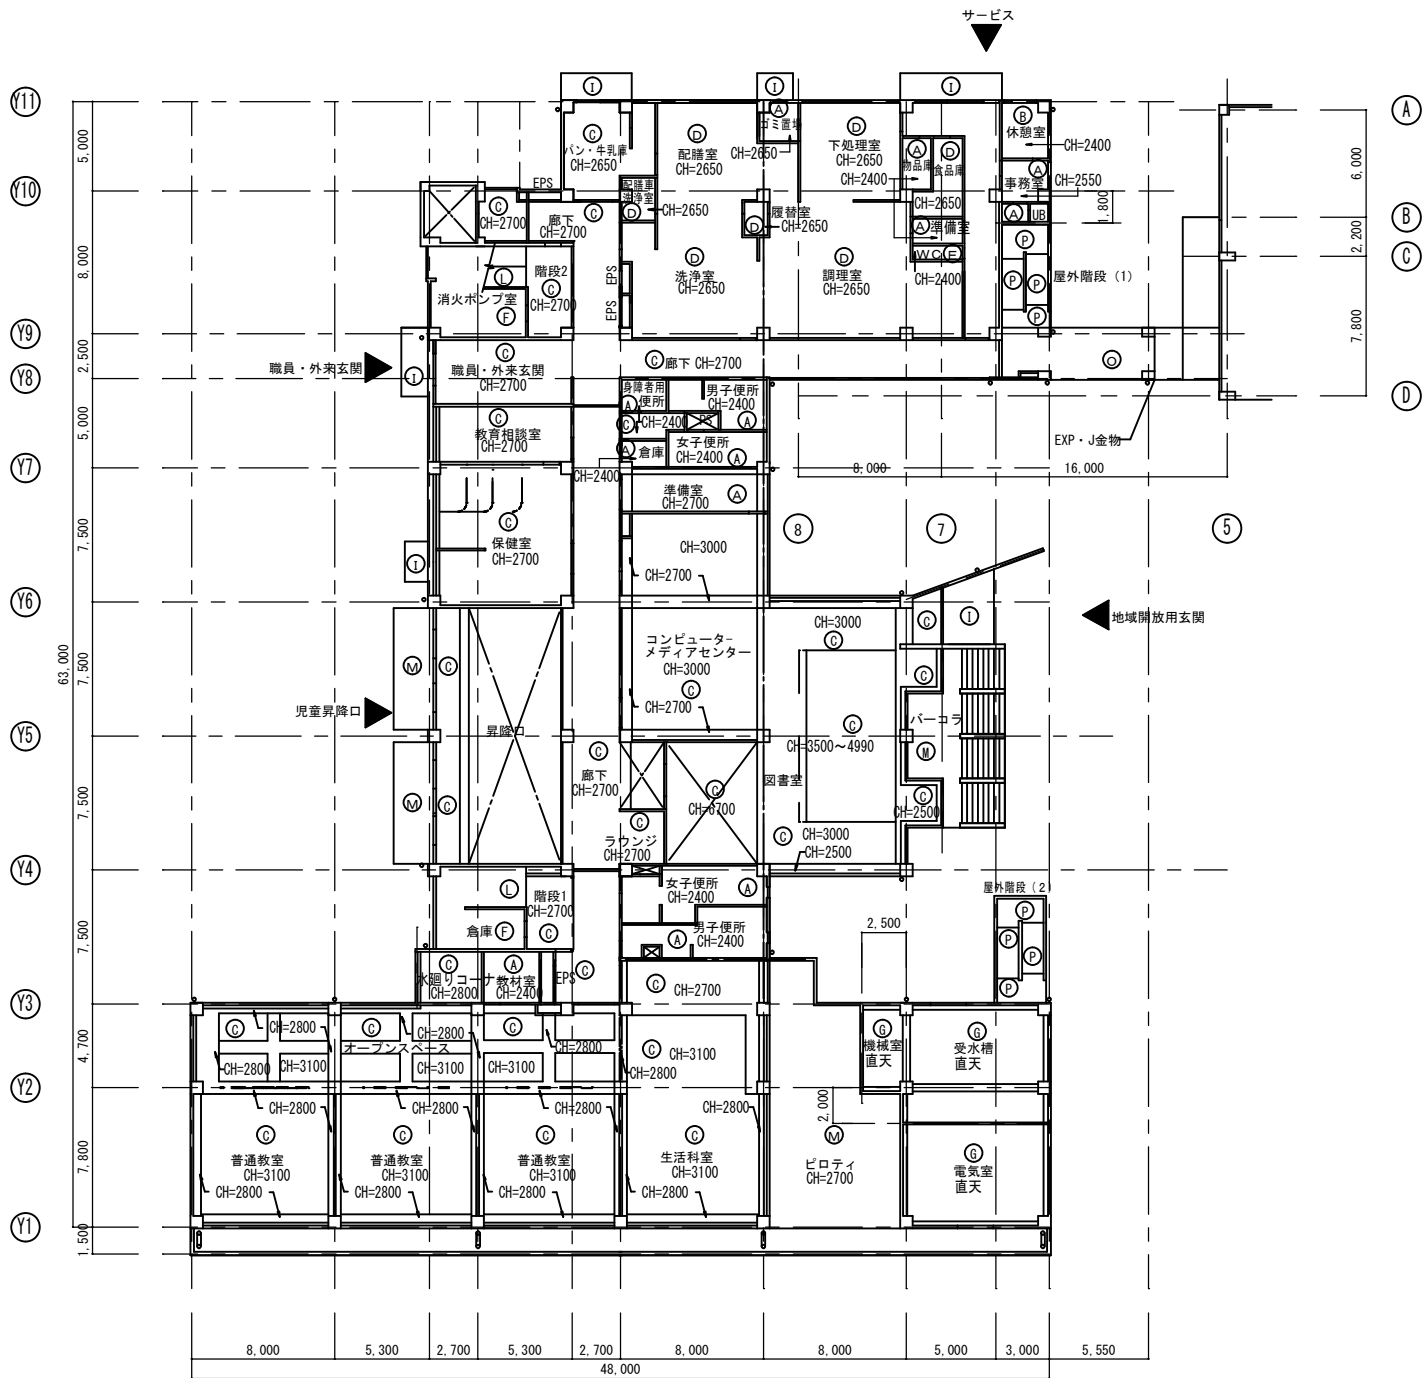

1階天井伏図

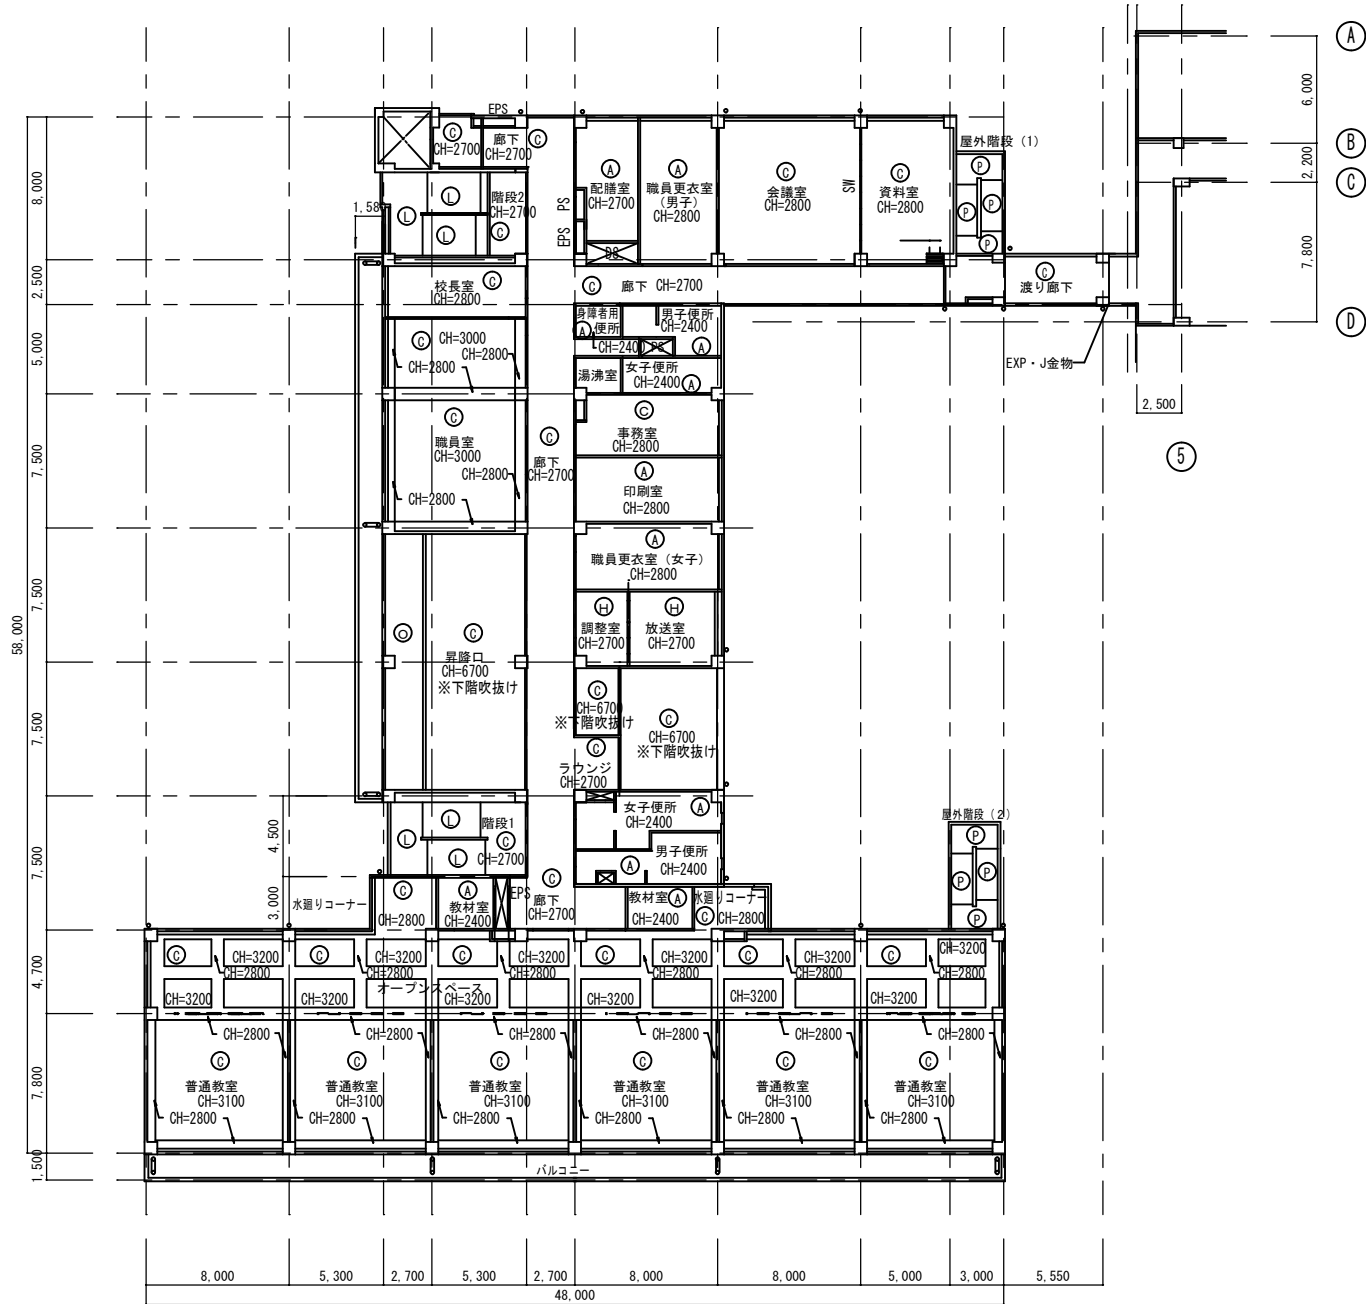


2階天井伏図


仕 上		下 地		仕 上		下 地	
A	GB-D(T)ア9.5	LGC		M	フッ素樹脂塗装鋼板 ア1.5		
B	GB-D(T)ア9.5(杉板)	LGC		N	WA	LGC	GB-R ア9.5
C	DR ア12	LGC	GB-R ア9.5	O	FK ア6、EP	LGC	
D	FK ア6 目隠しシール 5X5、結露防止塗料	LGC	FB ア6	P	外装薄塗料		
E	FK ア6、VE	LGC					
F	C-C(C)						
G	グラスウール ア50 ガラスクロス押え		C-C(B)				
H	DR ア12	LGC	GB-R ア9.5、GW敷込				
I	シリカ樹脂吹付		C-C(A)、打増ア20				
J	HZ、ウレタン樹脂吹付		H-200×200×8×12				
K	複層塗料RE		C-C(B)、打増ア10				
L	WA		C-C(A)				
M	アルミスノンドレル(電解二次増色)	LGC					

凡 例	
LGC	軽量鉄骨天井下地 屋内：19形・屋外：25形
GB-R	せっこうボード(準不燃第2015号)厚9.5 (不燃第1003号)厚12.5・15
GB-D(T)	化粧せっこうボード(トラバーチン模様)(準不燃第2016号)厚9.5 (不燃第1004号)厚9.5
FB	フレキシブル板 (不燃第1001号)
FK	繊維強化けい酸カルシウム板 (不燃第1006号)
DR	岩綿化粧吸音板 (不燃第1021号)
C-C(A)	コンクリート打放し仕上(A種)
C-C(B)	コンクリート打放し仕上(B種)
C-C(C)	コンクリート打放しのまま(木コン処理のみ)
WA	水性反応硬化形アクリル樹脂塗料

工事名 西町小学校校舎棟照明器具改修工事					設計図
図面番号 20	図面名称 A棟1・2階天井伏図(参考図)				
	縮尺 1/300	設計年月 令和8年(2026年)3月	課長	課長補佐	係長
	草加市総合政策部公共建築課				
			照 合	担 当	

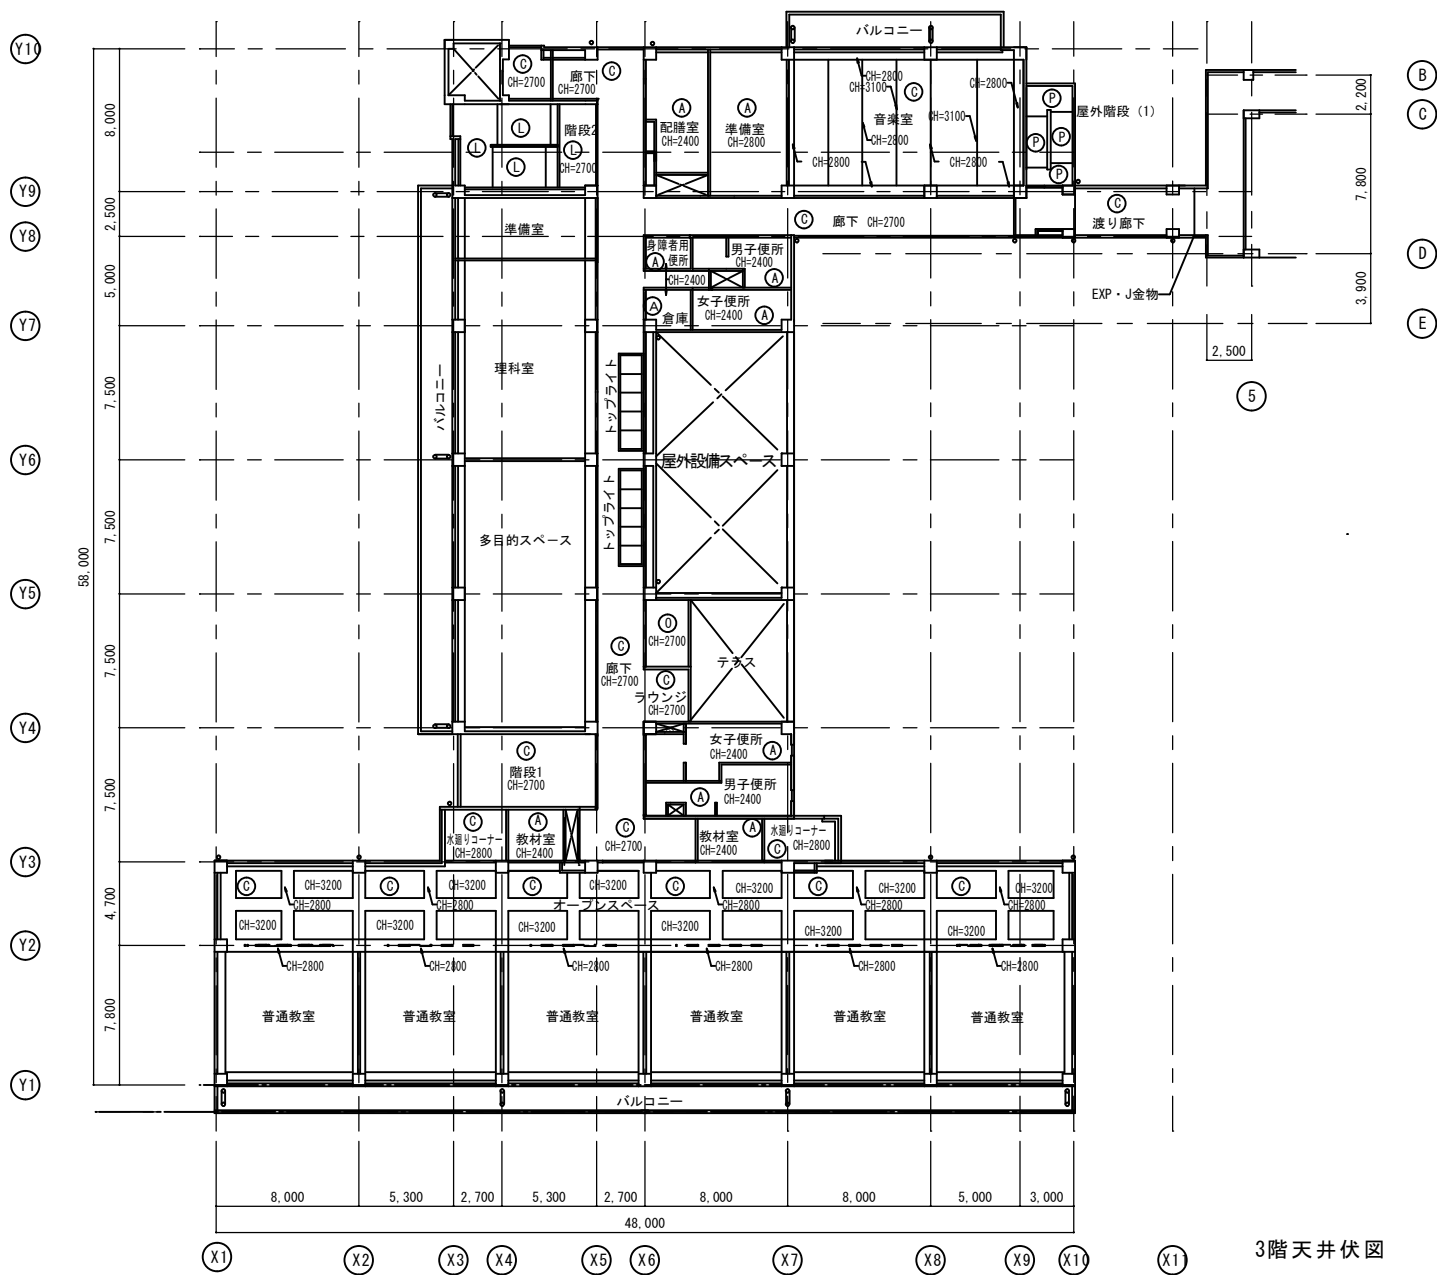

3階天井伏図

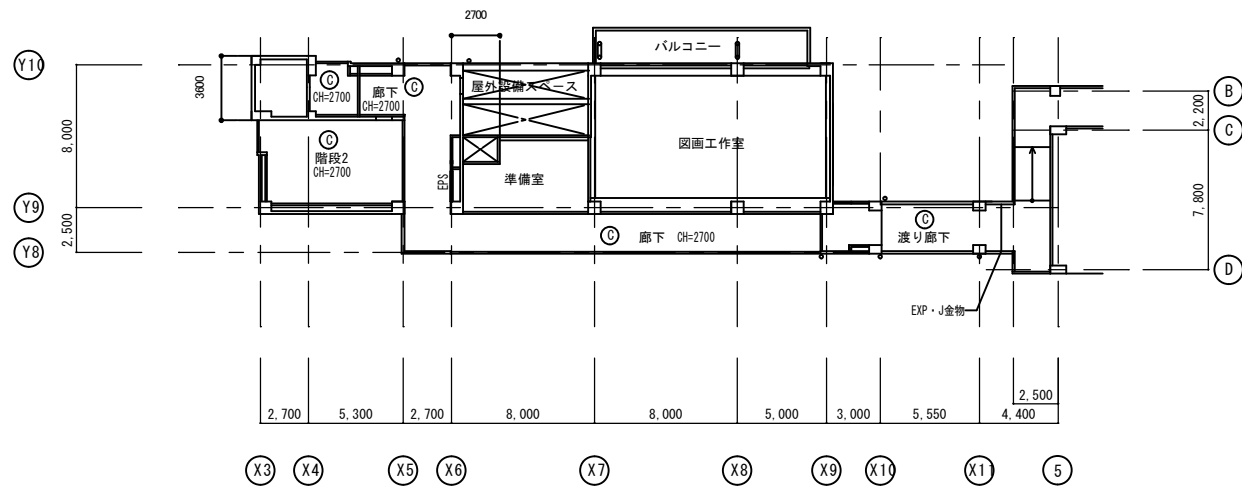


4階天井伏図

凡 例						
仕 上		下 地		仕 上		下 地
①	GB-D(T)ア9.5	LGC		①	フック等固定金具	ア15
②	GB-D(T)ア9.5(杉板)	LGC		②	WA	LGC GB-R ア9.5
③	DR ア12	LGC	GB-R ア9.5	③	FK ア6、EP	LGC
④	アK-26 目隠しシール 5X5、結露防止塗料	LGC	FB ア6	④	外装断熱材E	
⑤	FK ア6、VE	LGC				
⑥	C-C(C)					
⑦	グラスウール ア50 ガラスクロス挿入		C-C(B)			
⑧	DR ア12	LGC	GB-R ア9.5、GW断熱材			
⑨	シリカ凝縮液付		C-C(A)、打地ア20			
⑩	HX、ウレタン樹脂液付		FF200×200×4×12			
⑪	樹脂塗材E		C-C(B)、打地ア10			
⑫	WA		C-C(A)			
⑬	アルミシンドレル(電線二次管色)	LGC				

工事名				西町小学校校舎棟照明器具改修工事		設計図	
図面番号	図面名称					A棟3・4階天井伏図（参考図）	
	21	縮尺	設計年月	課長	課長補佐	係長	照合
		1/300	令和8年(2026年)3月				
草加市総合政策部公共建築課							

凡 例		
	仕 上	下 地
Ⓐ	アルミスバンドレル	L G C
Ⓑ	岩綿化断吸音板t=12	L G C+石膏ボードt=9.5
Ⓒ	ビニルクロス貼	木下地+石膏ボードt=9.5

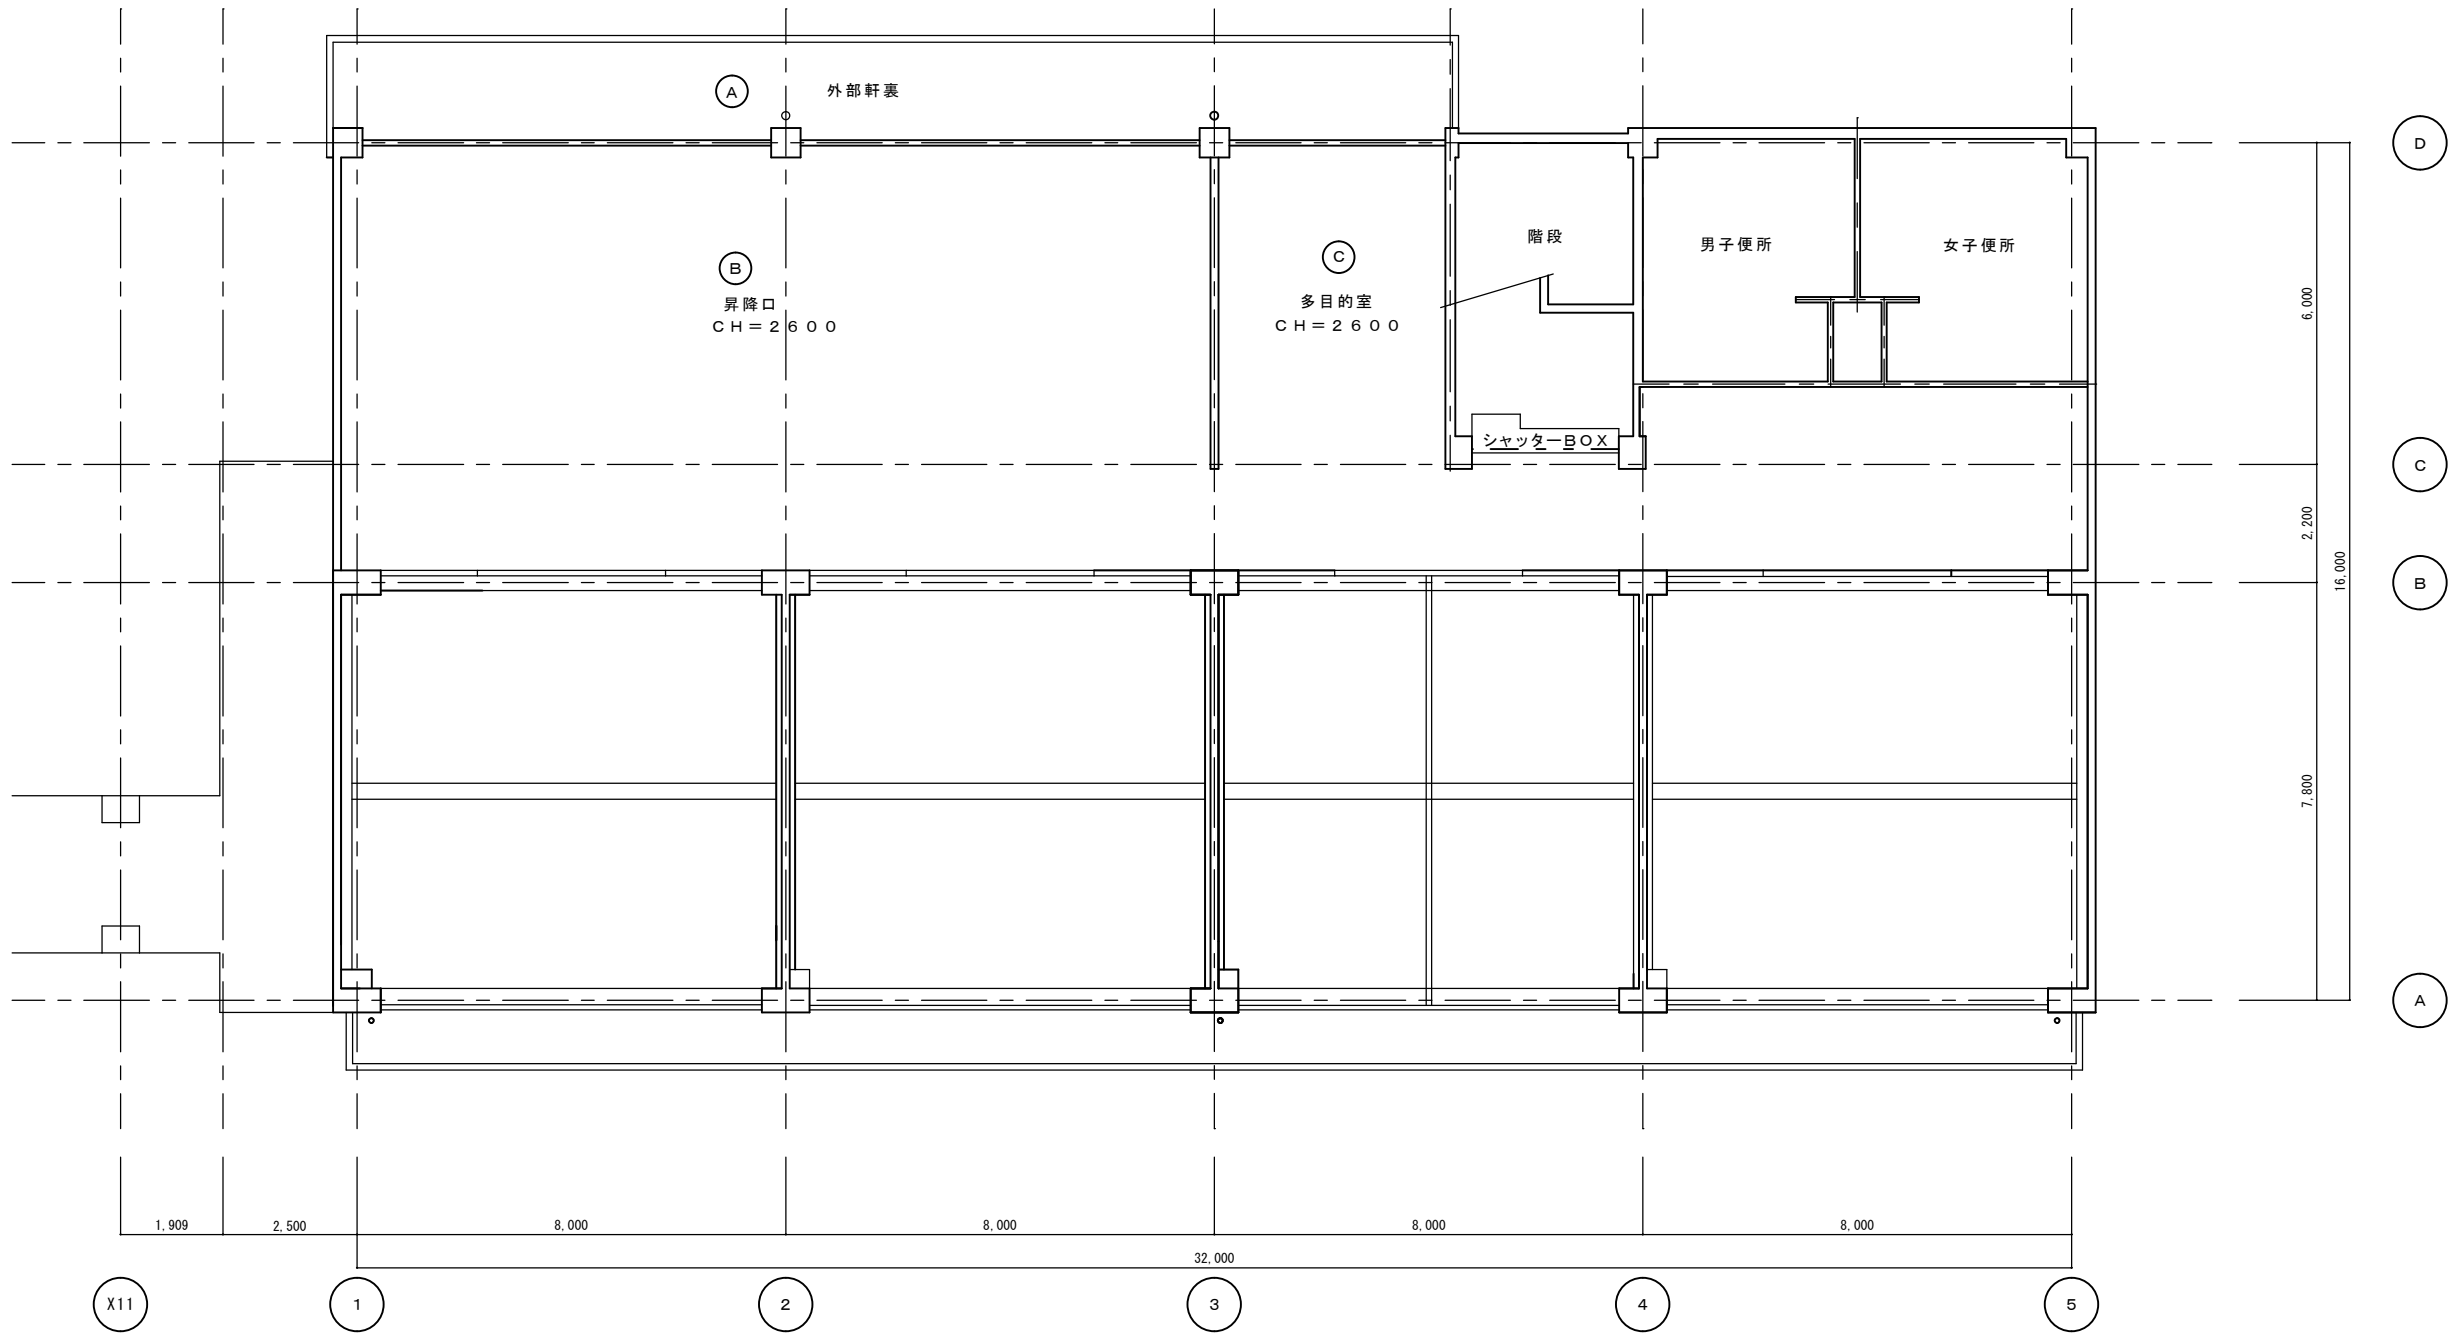

1階天井伏図 1 : 1 0 0

工事名 西町小学校校舎棟照明器具改修工事					設計図		
図面番号 2 2	図面名称 C棟1階天井伏図（参考図）						
	縮 尺	設 計 年 月	課 長	課長補佐	係 長	照 合	担 当
	1/100	令和8年(2026年)3月					
	草加市総合政策部公共建築課						