






参考図

(鶴ヶ島保育所高压受変電設備更新工事)


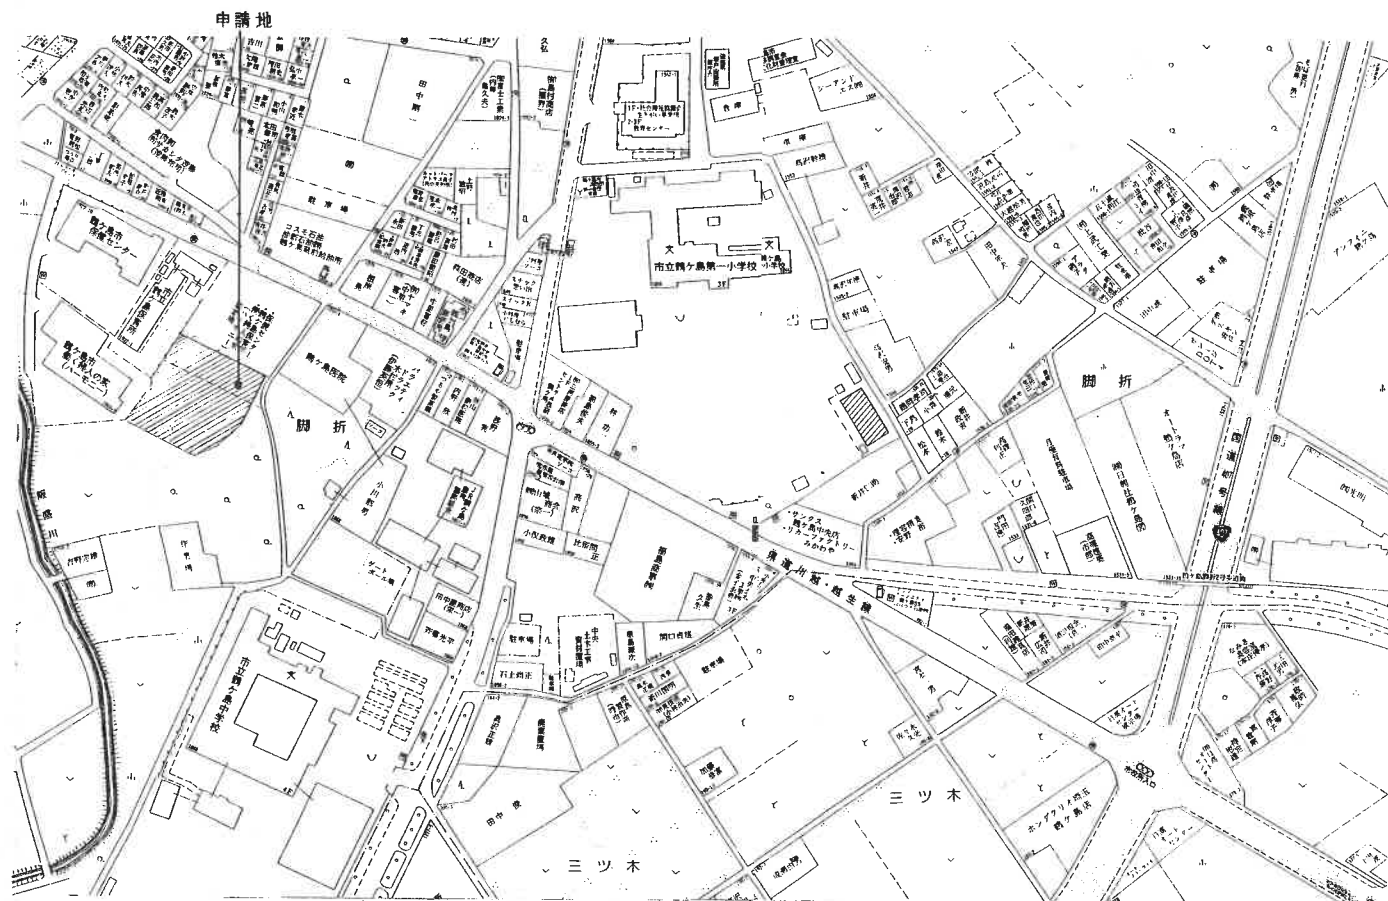


申請地：鶴ヶ島市大字脚折字天神下1992番地13外

  案内因

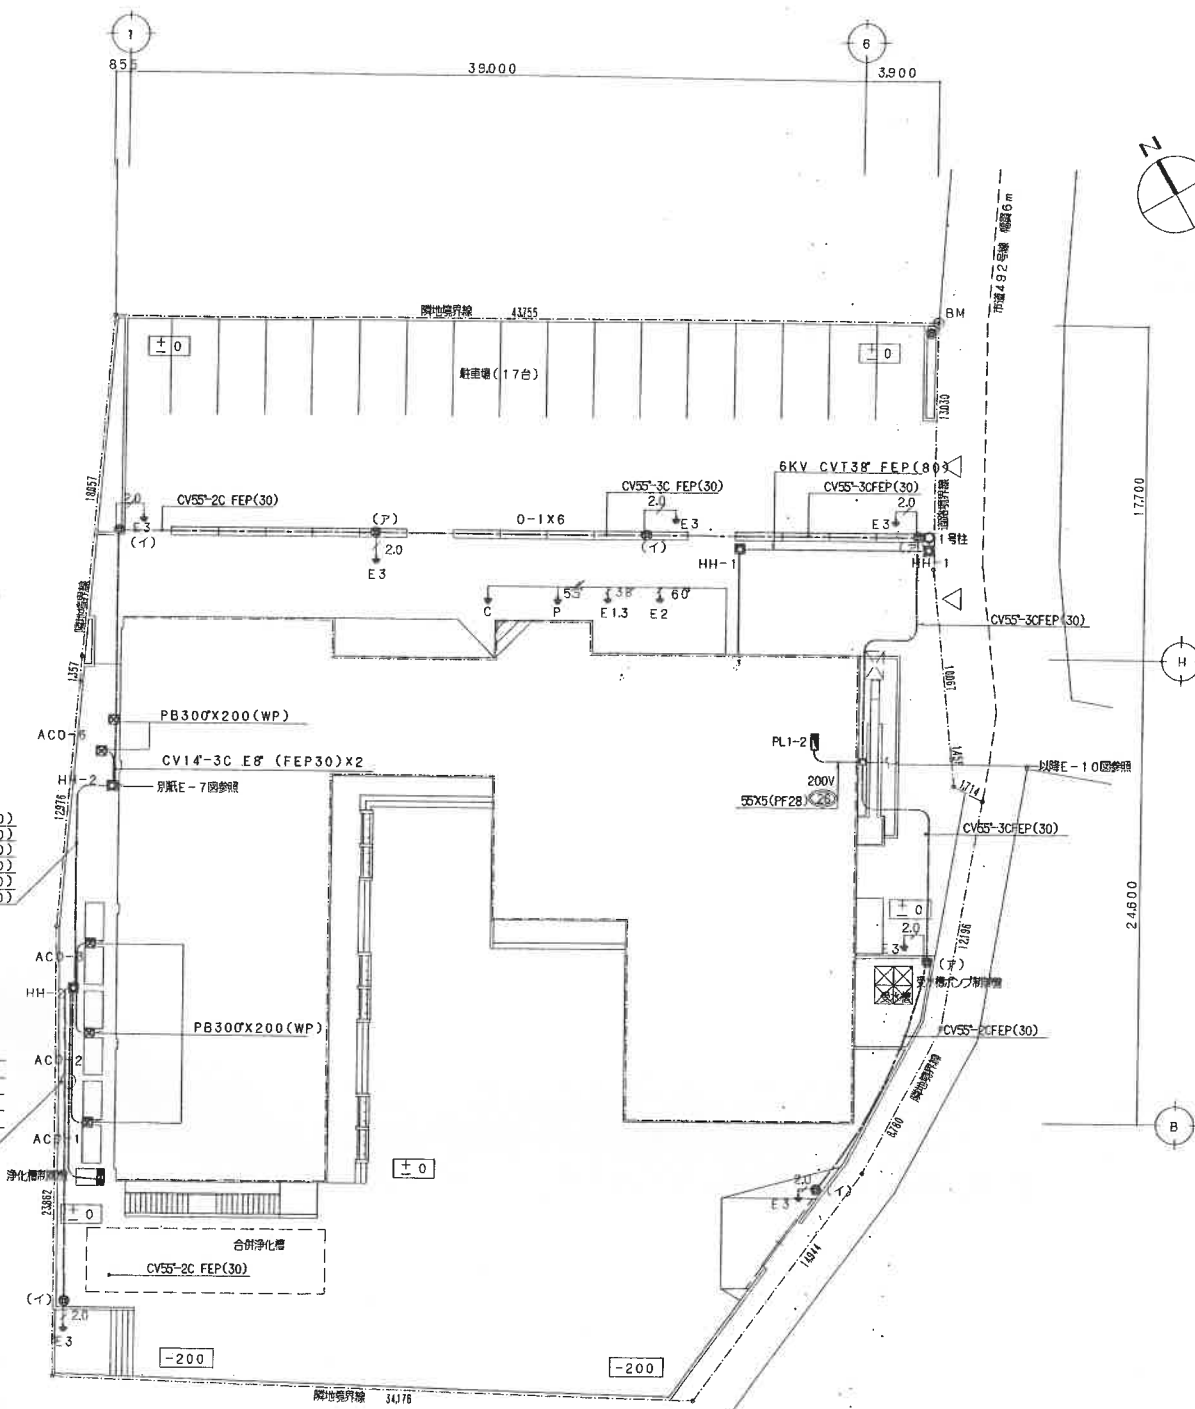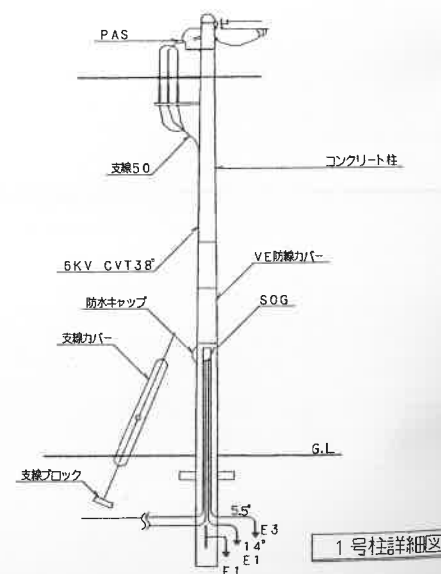



凡例	ハンコホル		
記号	符号	大きさ	仕様
	HH-1	900×1300	超厚重量
	HH-2	900×1300	中厚重量

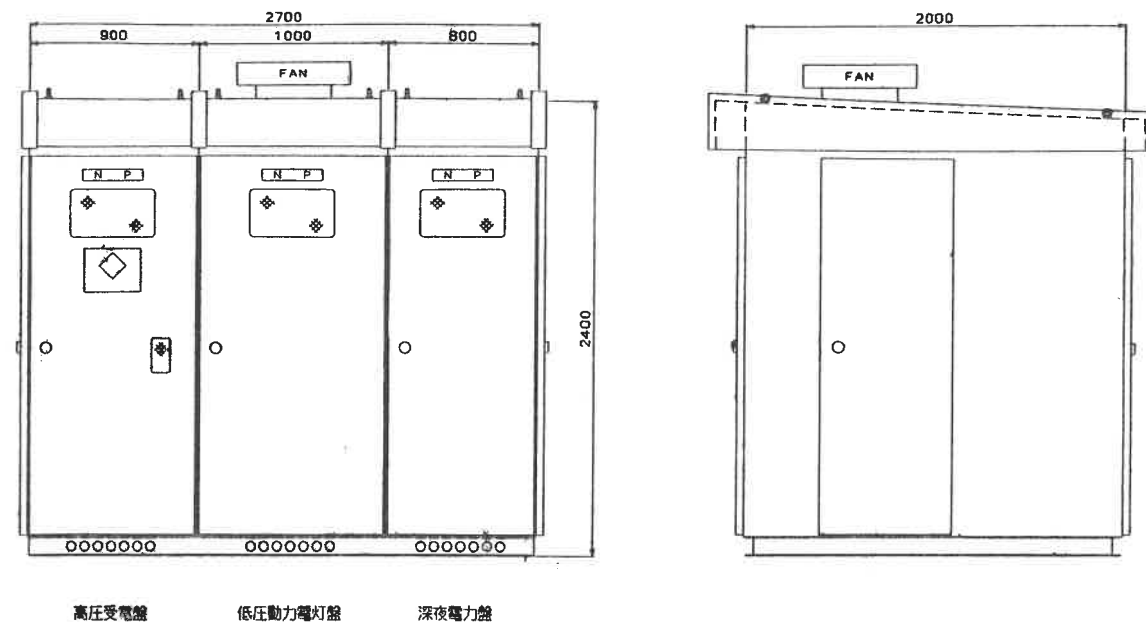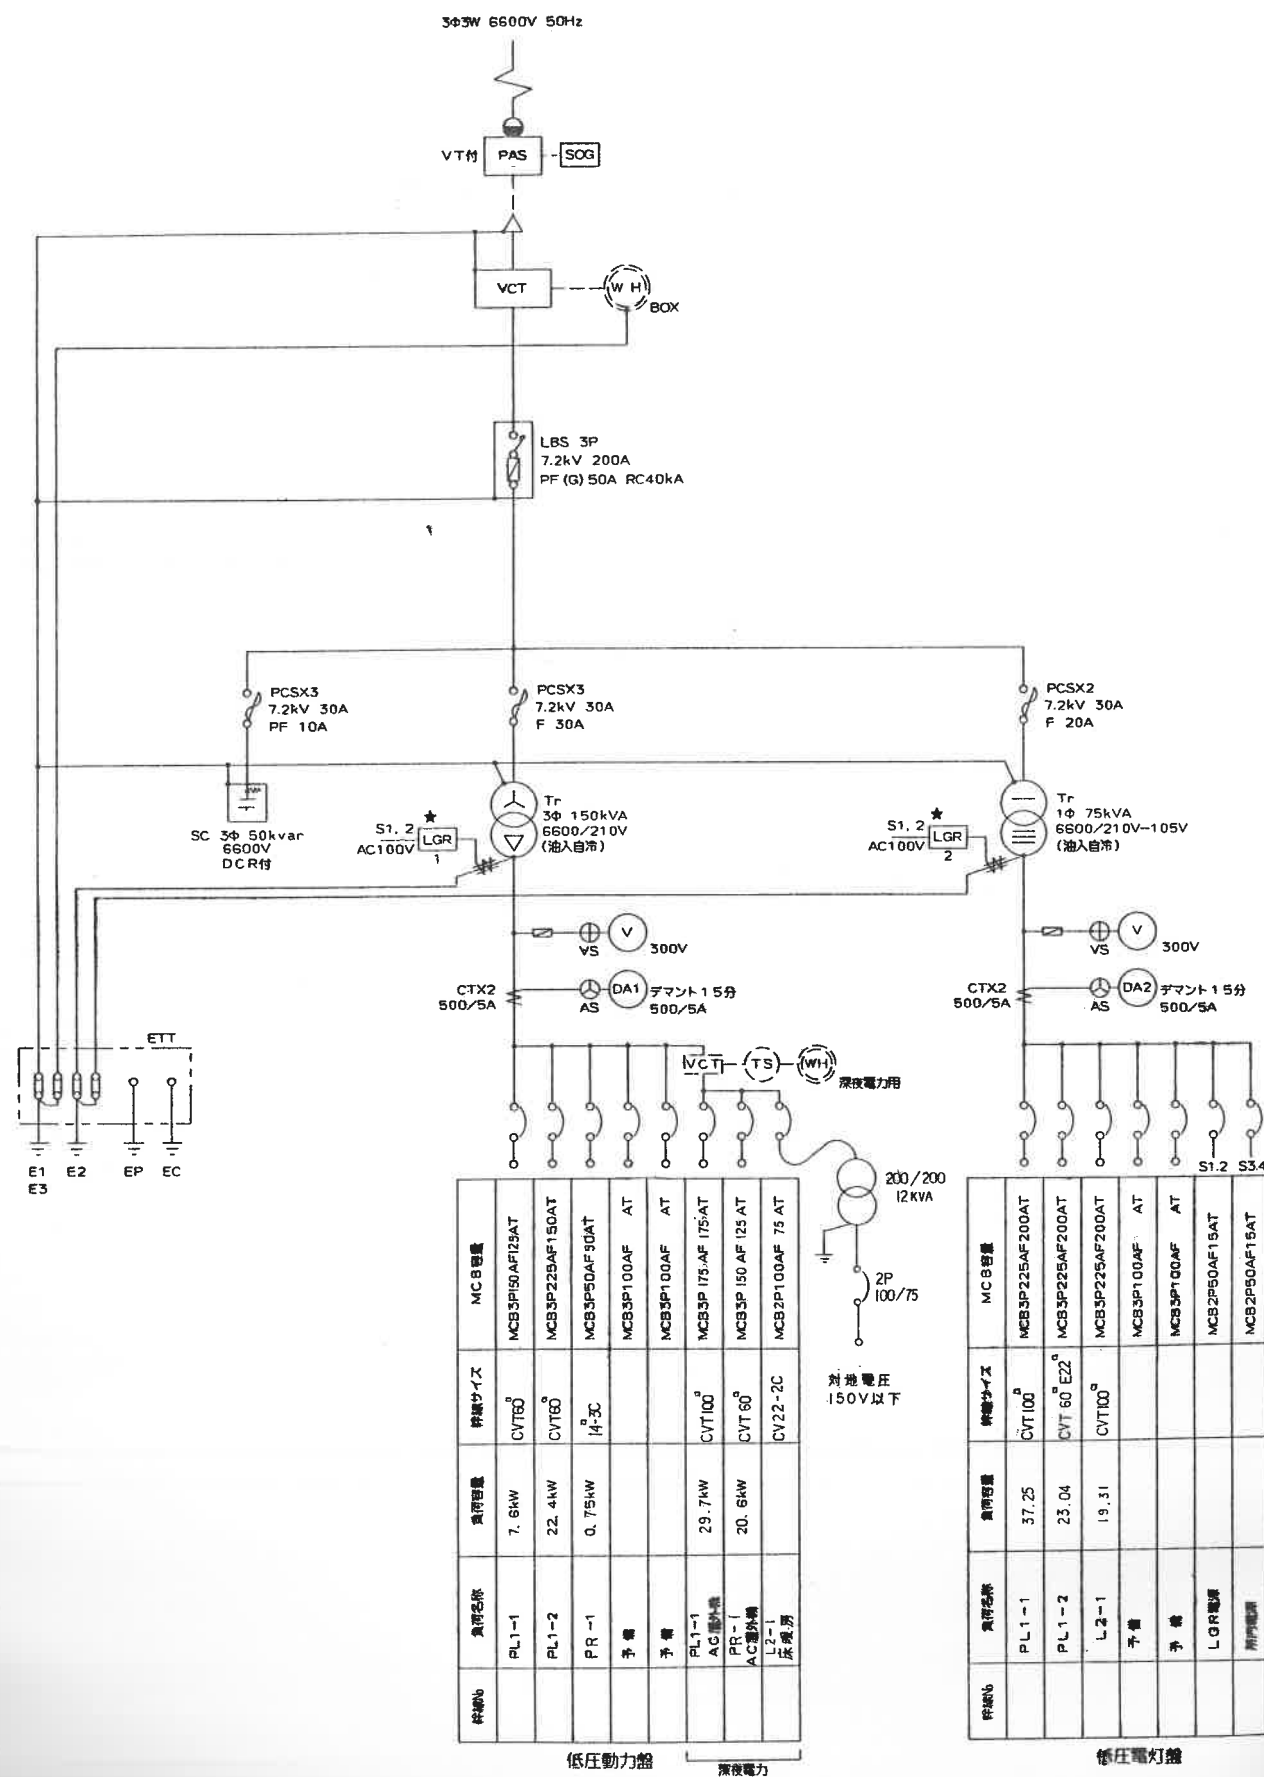

屋外キュービクル式受変電設備外形図 (参考)

〔注 記〕

- 1) キュービクル姿図は参考とする
- 2) 予備ヒューズは100%納入する
- 3) 表示はLEDとする
- 4) チャンネルベースは溶融亜鉛メッキ仕上とする
- 5) ★印は故障警報表示を示す
- 6) アンカー類はSUSとする

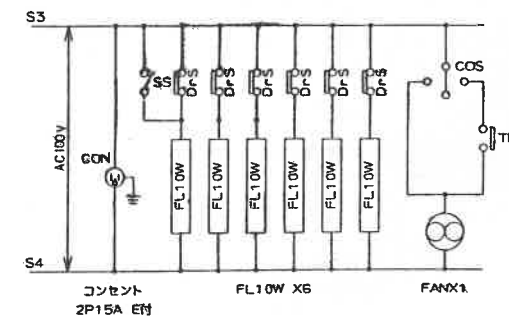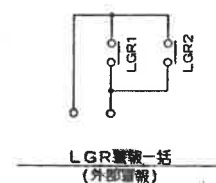

設計年月日 97.3.10

変更年月日

承認 照査 設計 設計

株式会社 龍 設計

一級建築士 大臣登録 第69947号 佐々木龍治

TEL (0432) 98-6435

工事名 鶴ヶ島保育所・(仮称)発育支援センター 新築


図面名 受変電設備図

工事設計図

縮尺 1/

図面番号 E-5

NO. T-

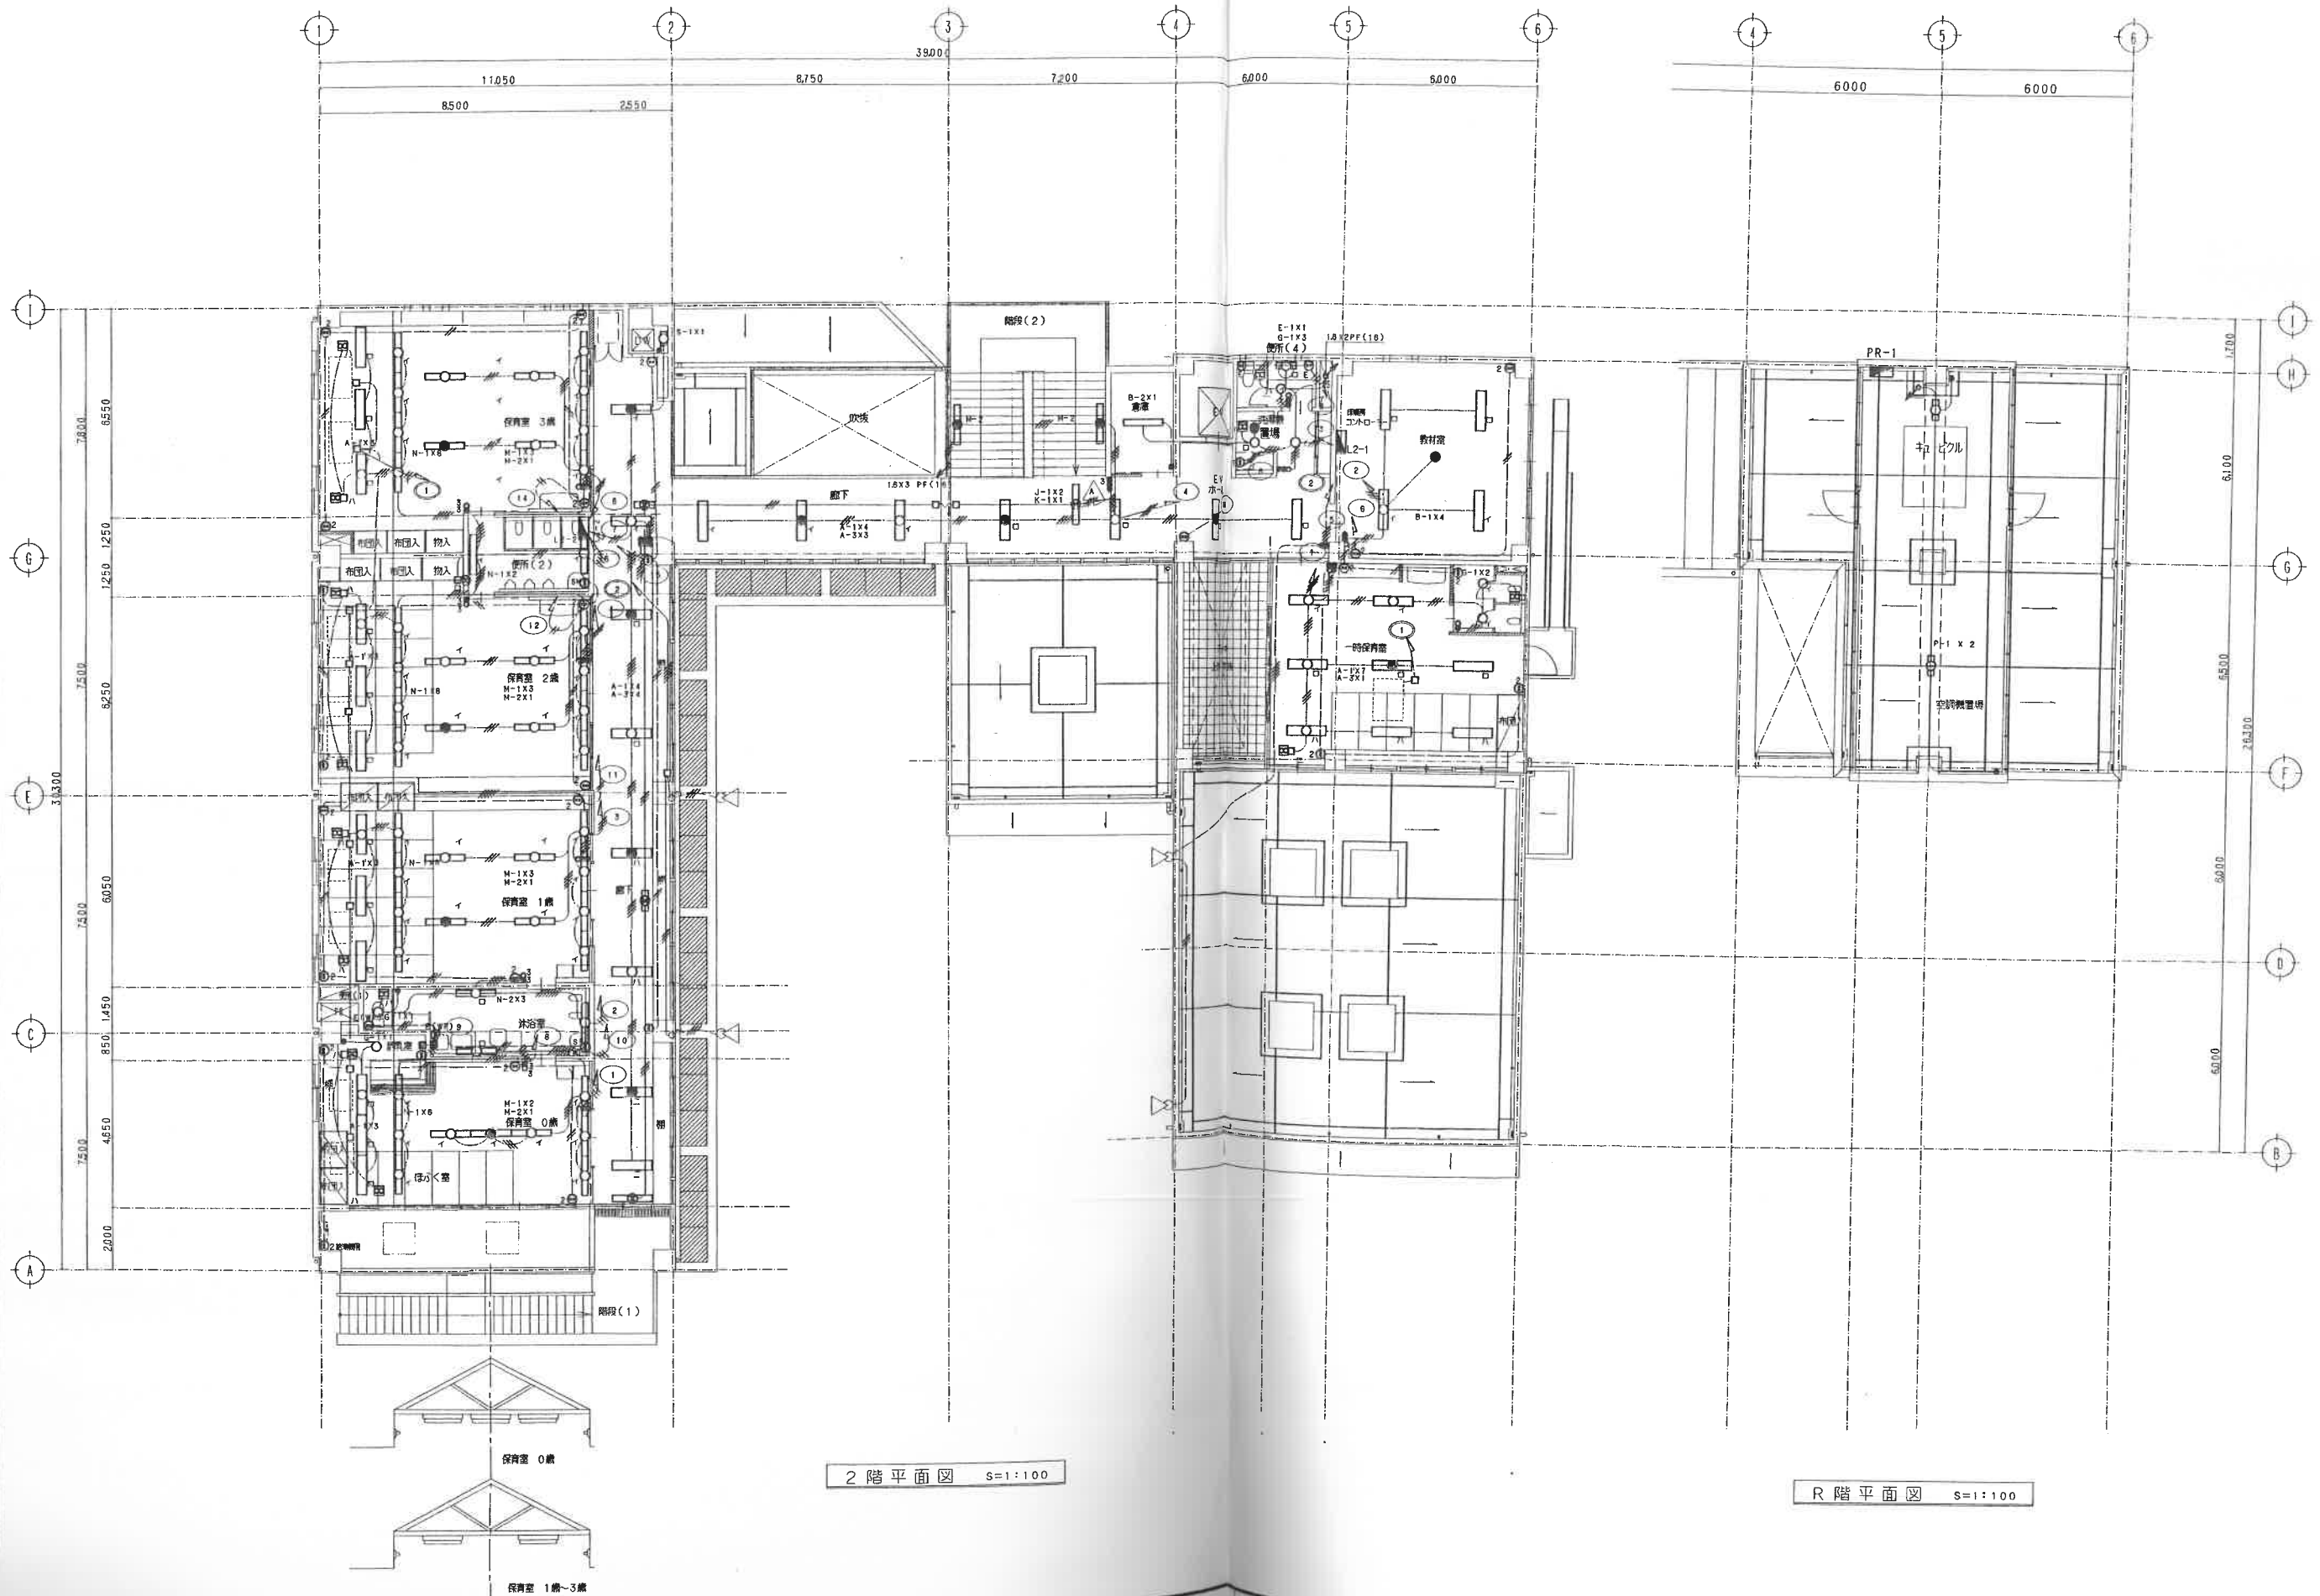

2階平面図 S=1:100

R階平面図 S=1:100

摘要		設計年月日 97.3.10	承認 監査 設計 製図	株式会社 龍設計 1級建築士 大田登録 第69647号 佐々木龍治 TEL (0492) 86-6435	工事名 鶴ヶ島保育所 (仮称) 保育支援センター新築 工事設計図	図面番号 E-111
		変更年月日			図面名 2-R階 電灯コンセント配線図	