

(令和7年度)

施設の配置図

縮尺 A3:1/1000

50m

学校名 群馬県立
藤岡工業高等学校

調査番号 10

(都道府県)

(市町村)

(学 校) 5806

整理番号

-5


凡 例

建 物

- 未 未とりこわし建物
- 危 危険建物
- 借 借用建物
- 一 一時使用建物

建物以外の工作物


- 自 自転車置場
- 倉 倉庫
- 吹 吹き抜けの渡廊下
- 温 温室
- 撲 相撲場
- エ エアコン
- 扇 扇風機
- 受 受水槽
- フ フェンス
- 散 散水栓
- 灯 灯油庫
- ス スロープ

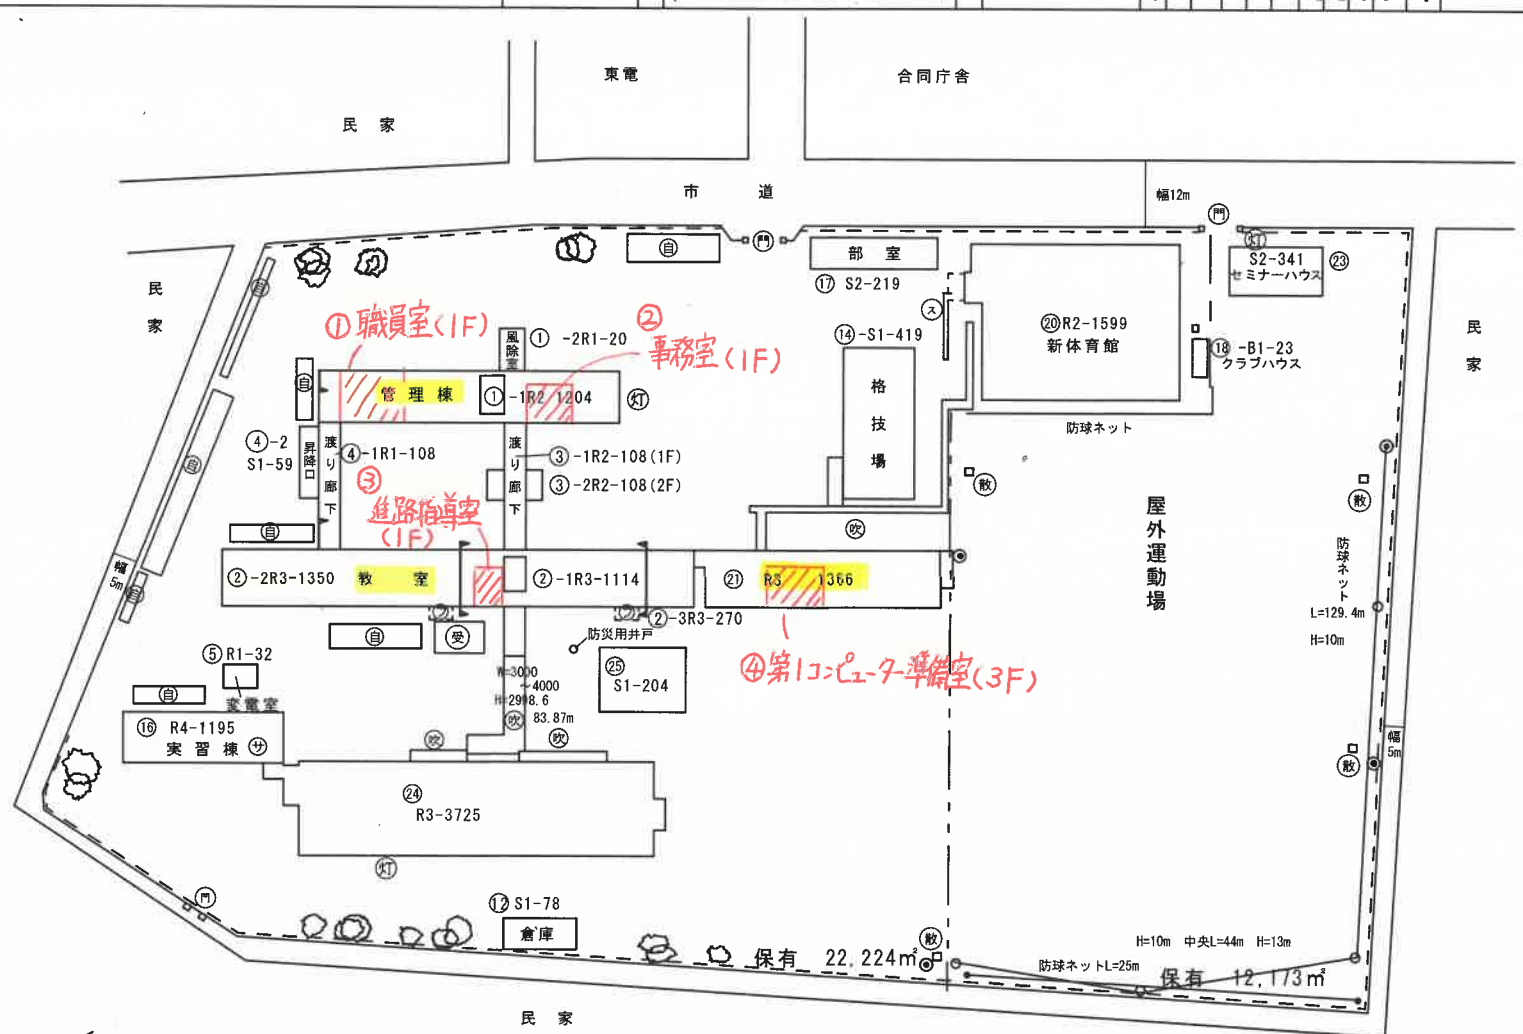

フェンス L=46.9m, H=1.2m
L=371.7m, H=1.5m
L=299m, H=1.8m

- 投光器柱 4本 電撃殺虫器 4個
投光器 32台
- 配電柱 3本

平面図	縮尺 A3:1/500 	学校名 群馬県立 藤岡工業高等学校	調査番号 (都道府県) 10	(市町村)	(学 校) 5806	整理番号 -7
-----	---	-------------------------	----------------------	-------	---------------	------------

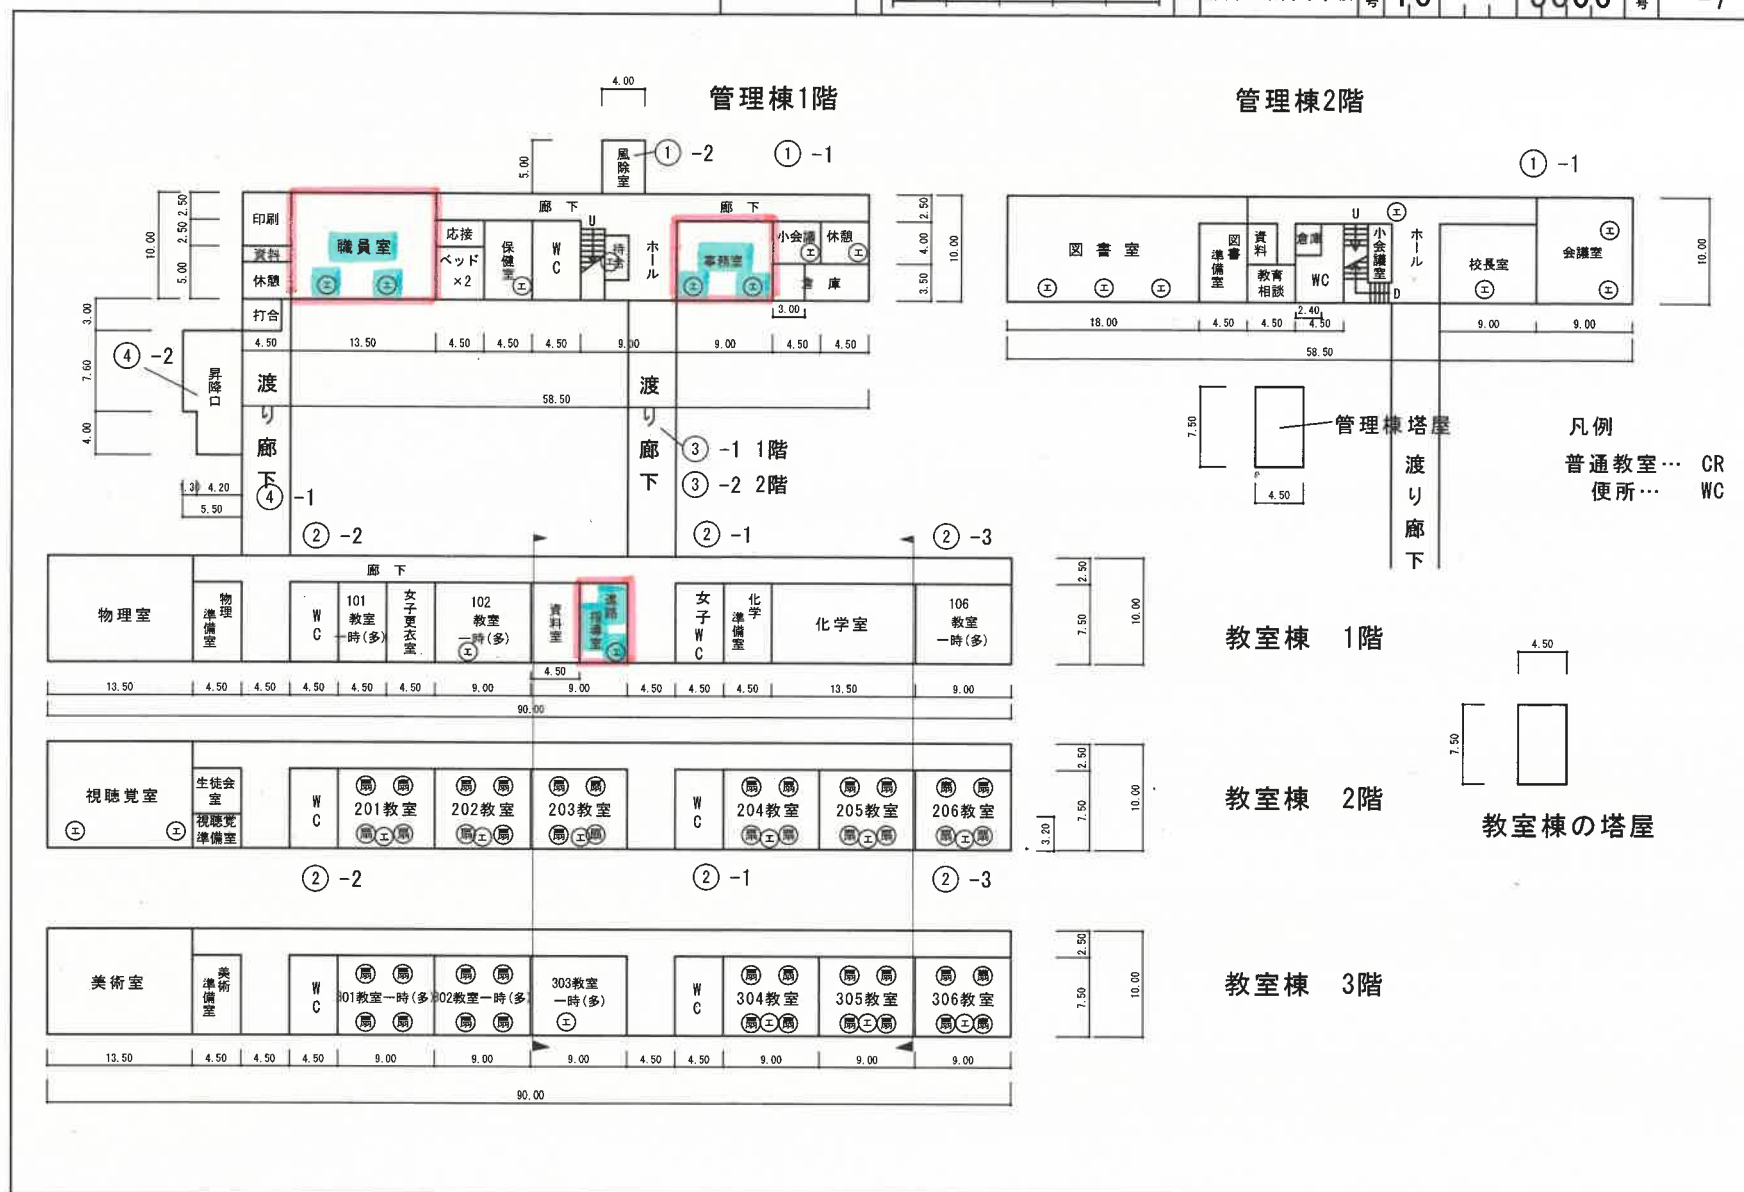

(令和7年度)

平面図

縮尺

A3:1/500

25m

学校名

群馬県立
藤岡工業高等学校

調査番号

(郵便番号)
10


(市町村)

(学 校)
5806


管理番号

-12


②1 教室実習棟

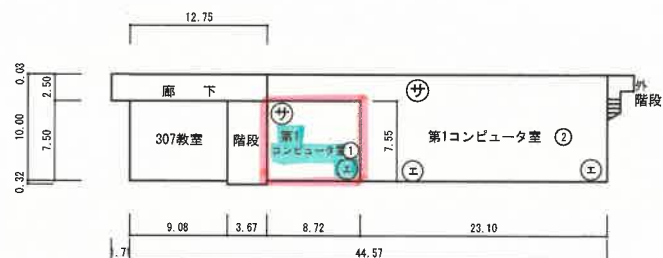

3階 平面図

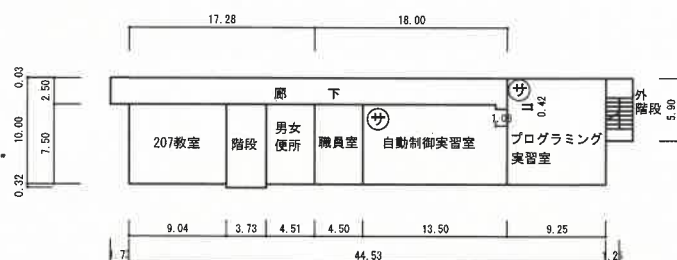

2階 平面図

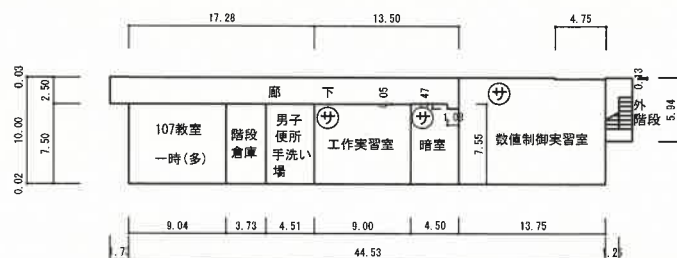

1階 平面図

凡例

エアコン… ㊦