

 
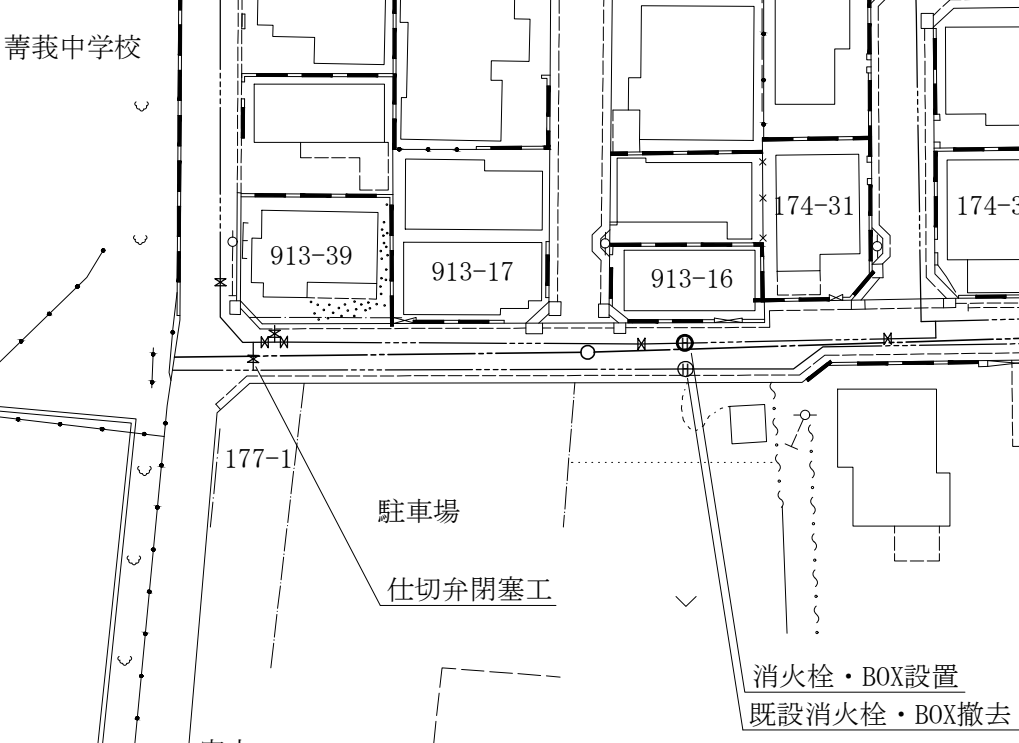
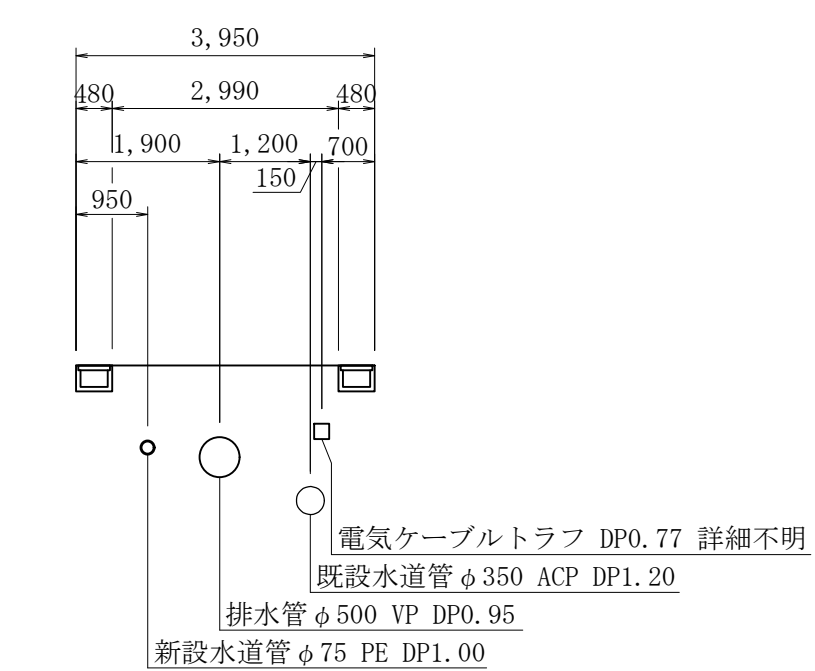

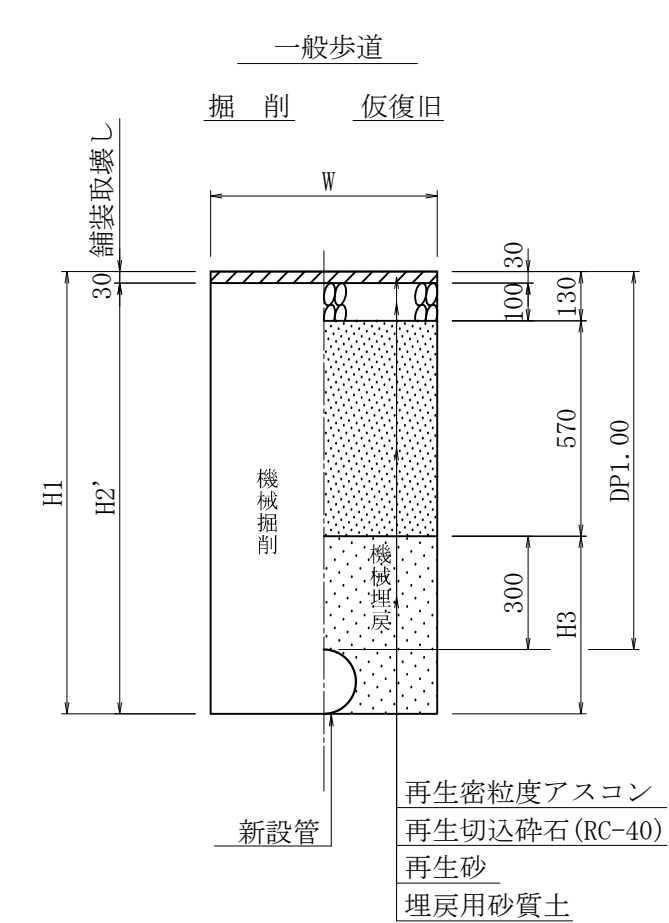


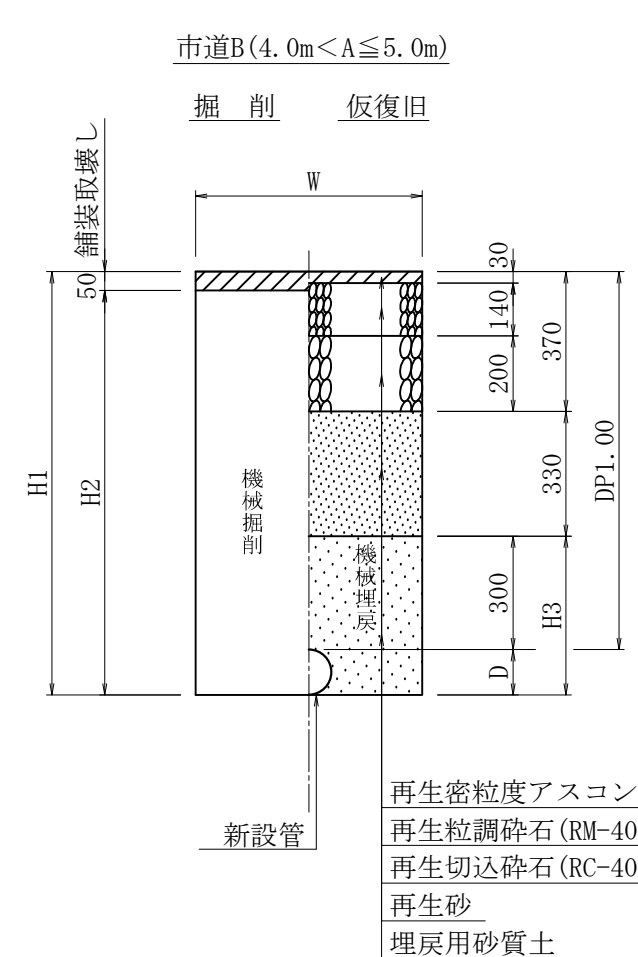

①—①' 断面图

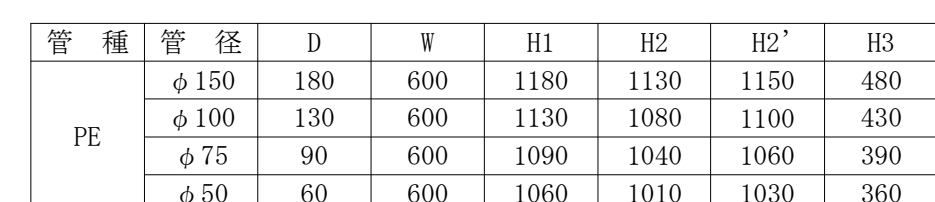


市道C ($4.0\text{m} \leq A$)

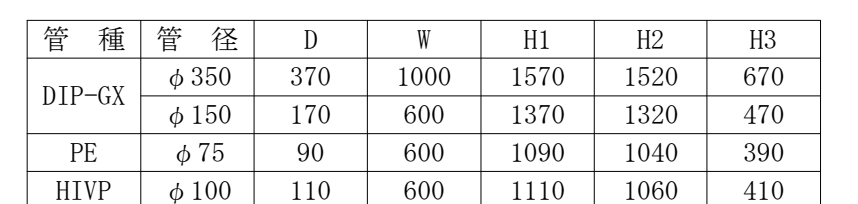


年 度	令和 8 年度							
工 事 名	配水管布設替工事(R8-1)							
工事場所	白岡市 上野田・下野田地区内							
路 線 名								
図 面 名	平面図・横断図・土工図							
縮 尺	図 示							
設計月日	令 和 年 月 日							
市長	副市長	部長	課長	主幹	主査	主任	担当	図 番
								1 / 3
白 岡 市 上 下 水 道 課								

配管詳細図 縮尺S=Free


① - ①' 詳細図

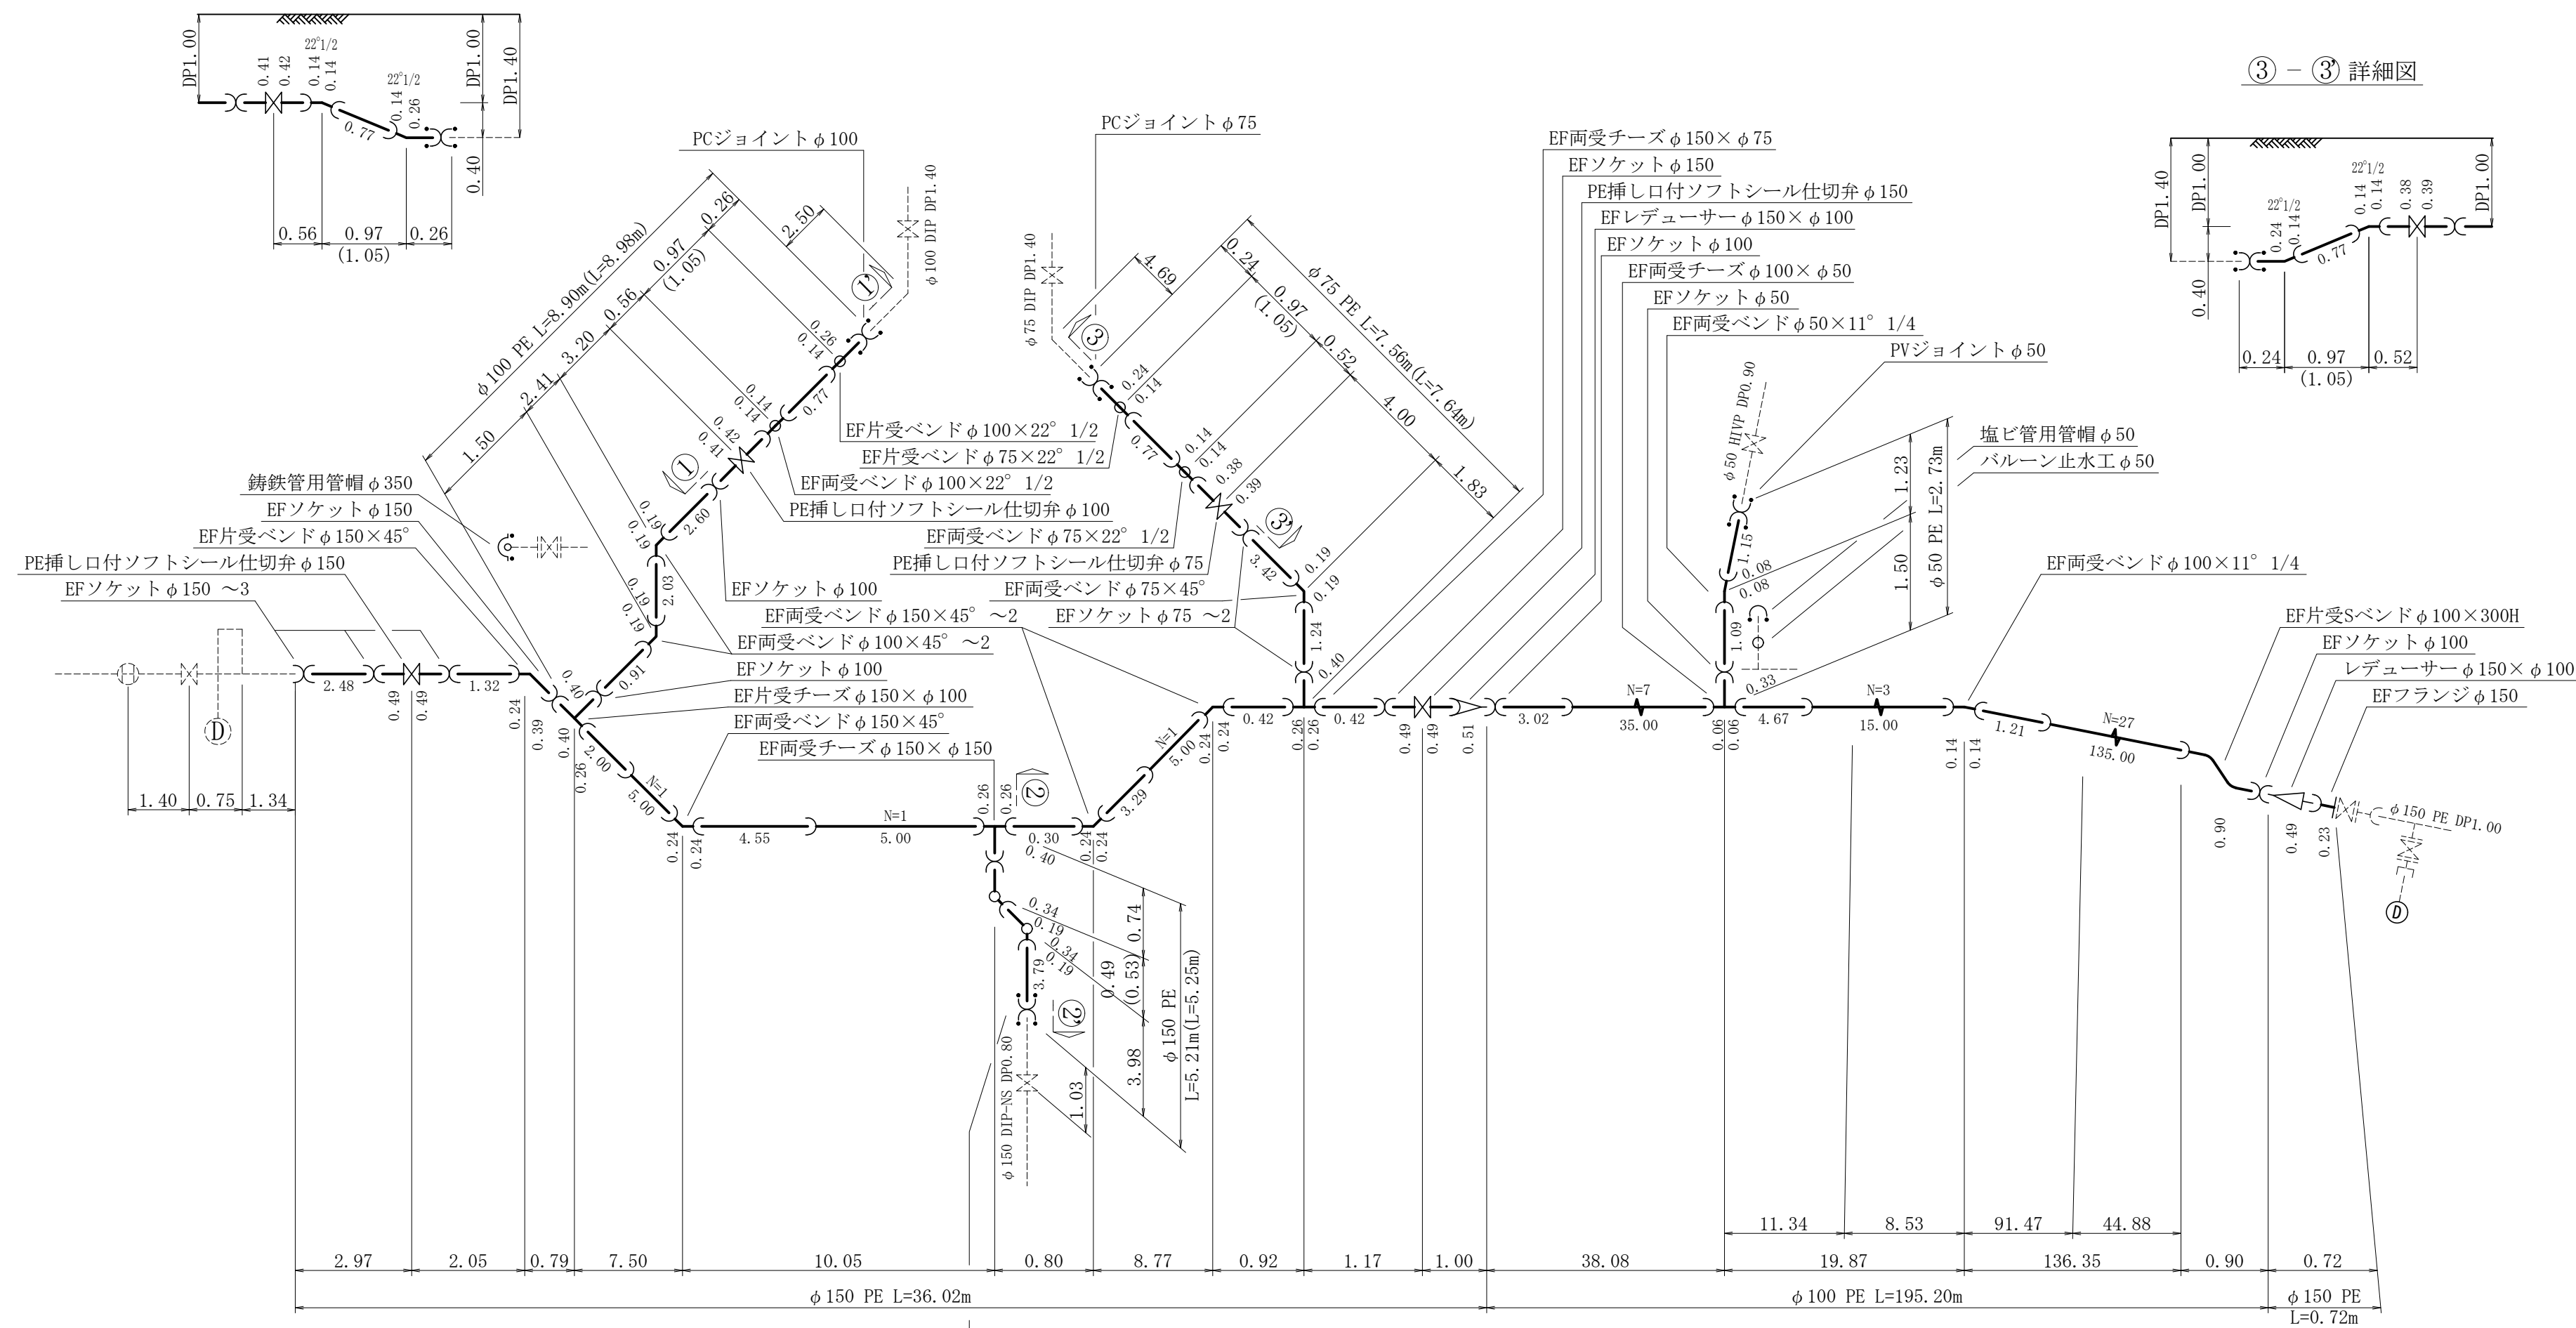


② - ②' 詳細図

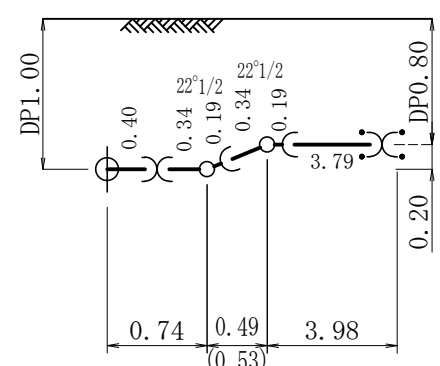

③ - ③' 詳細図

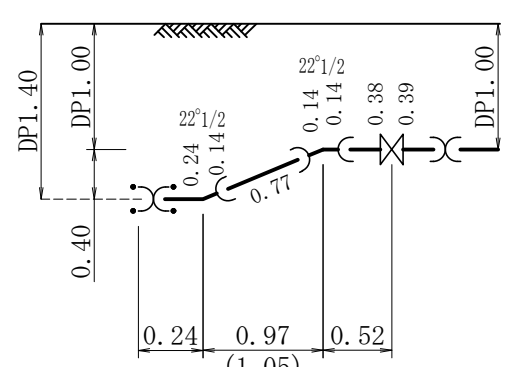

⑤ - ⑤' 詳細図

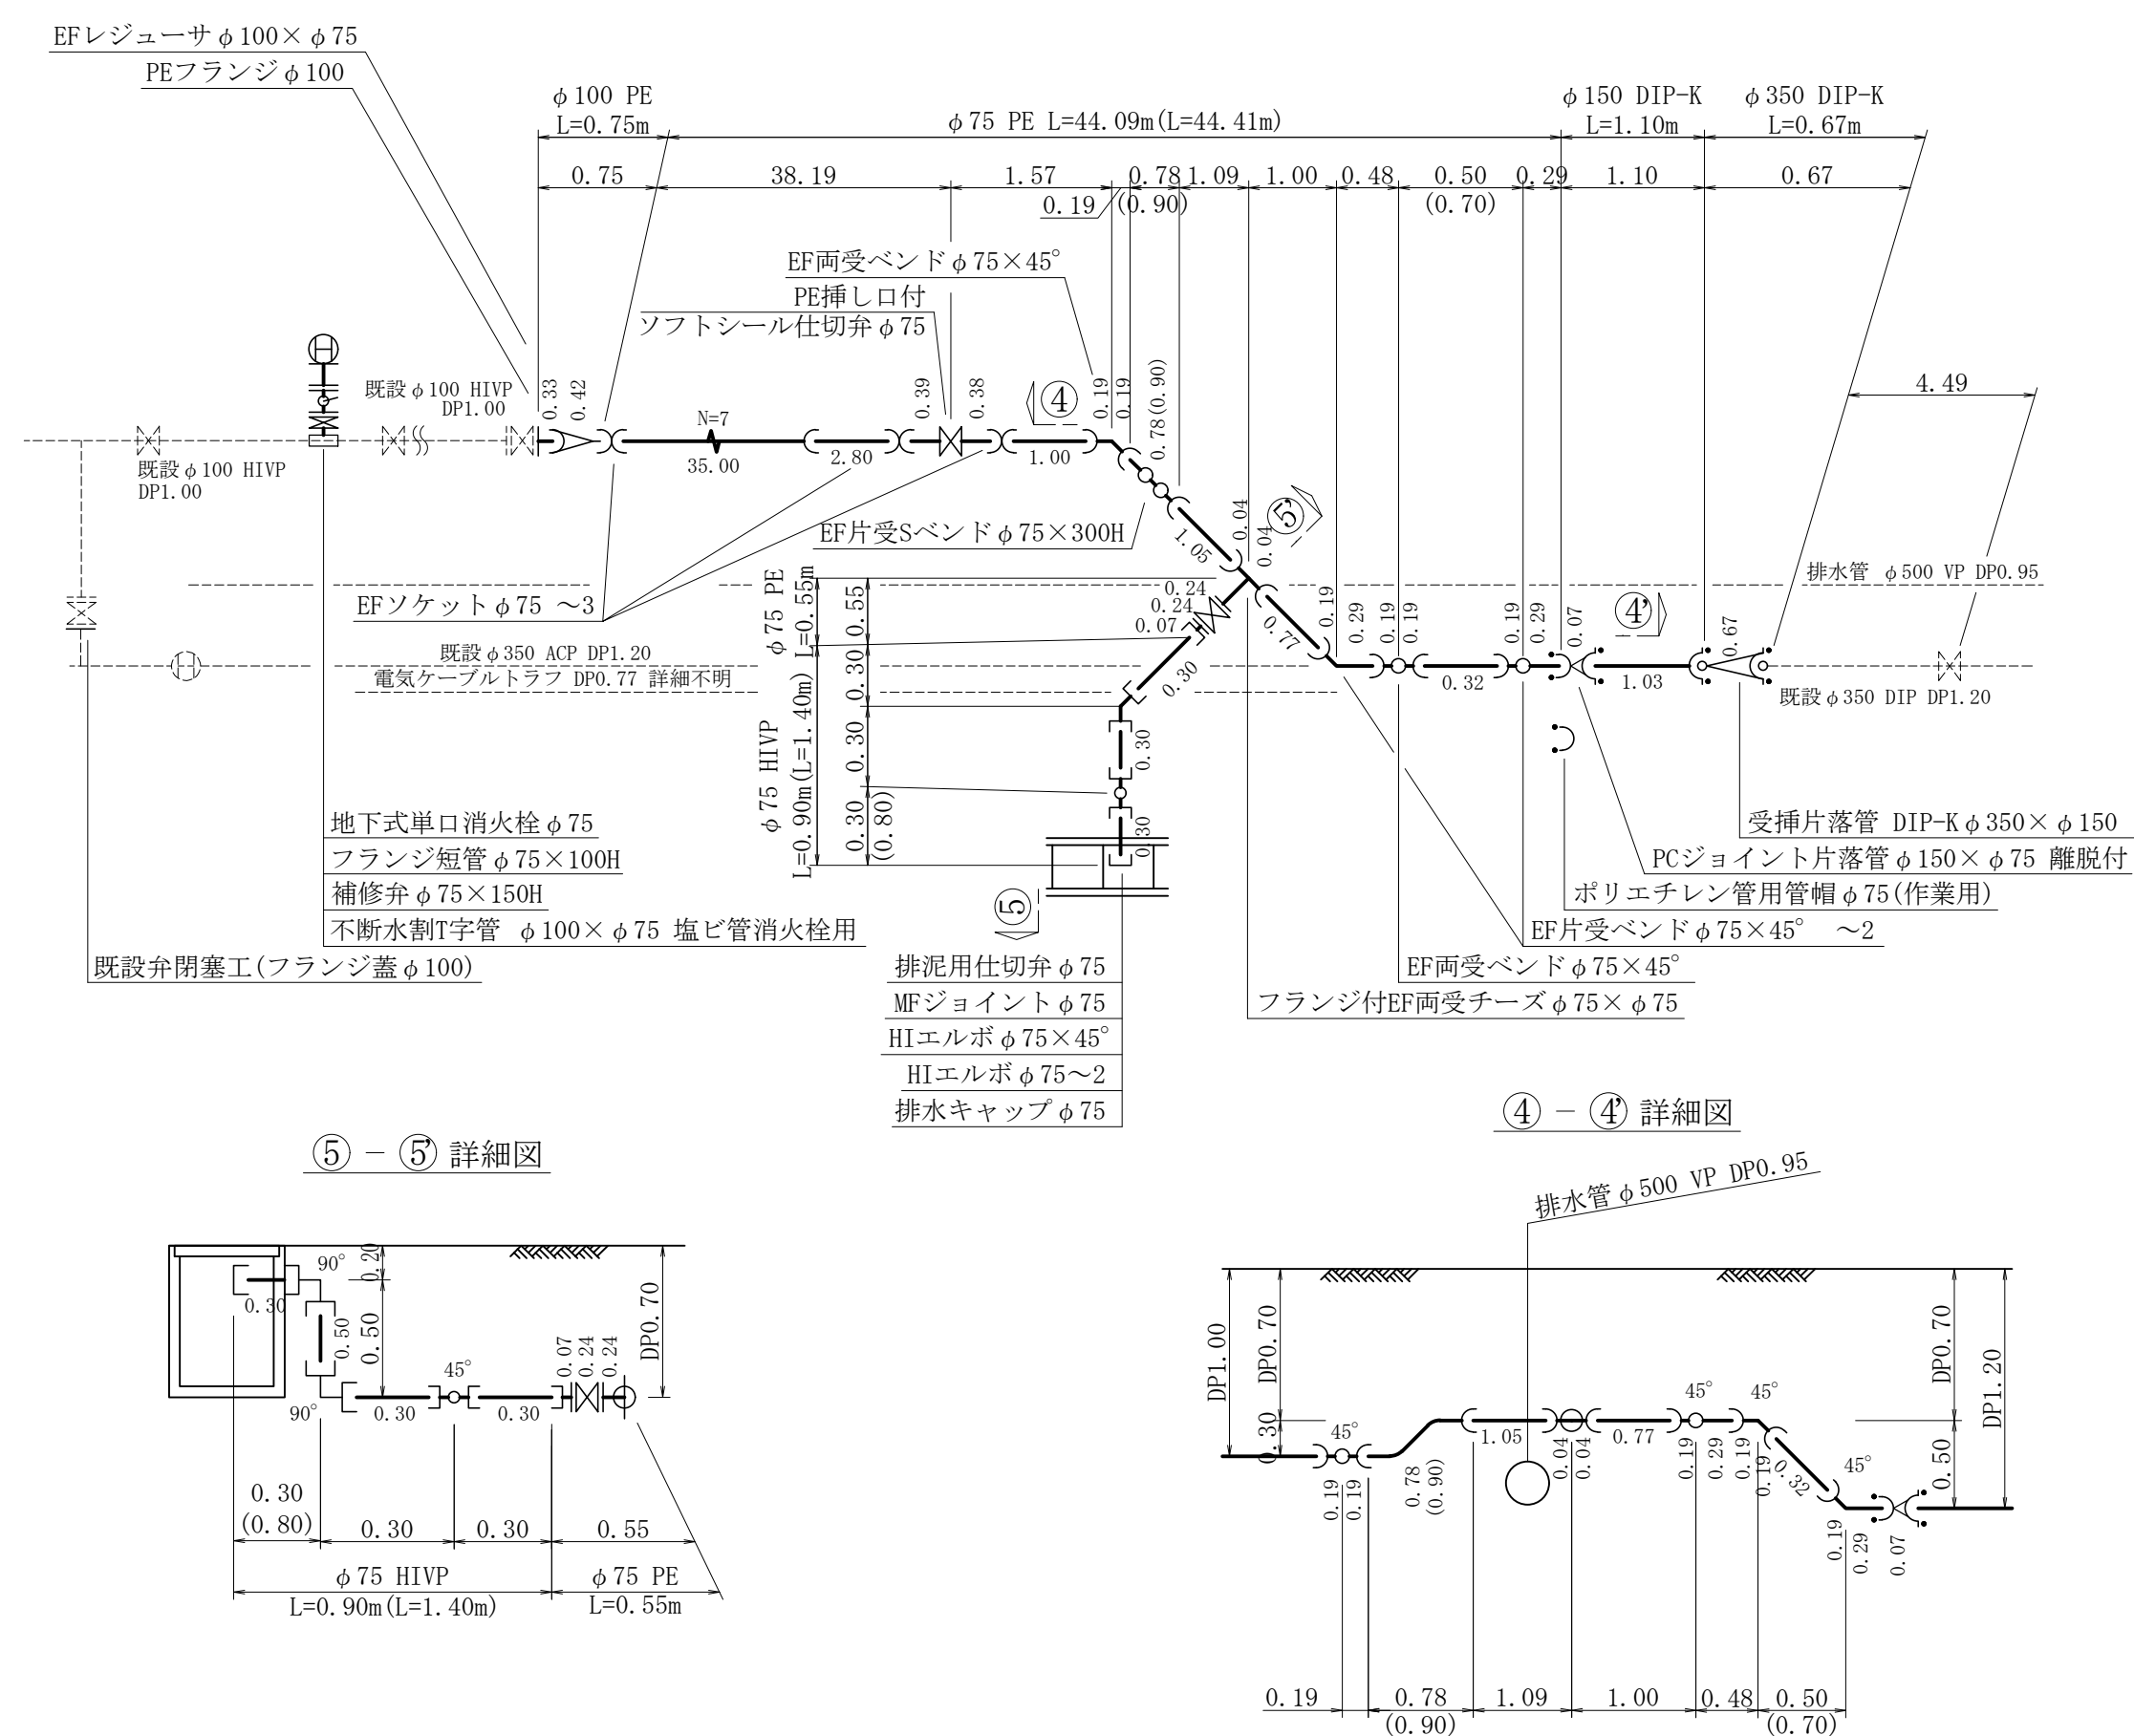

④ - ④' 詳細図

※ 併記の寸法は現地測量時の測点（変化点）間距離

年 度	令和 8 年度							
工 事 名	配水管布設替工事(R8-1)							
工事場所	白岡市 上野田・下野田地内							
路 線 名								
図 面 名	配管詳細図							
縮 尺	図 示							
設計月日	令 和 年 月 日							
市長	副市長	部長	課長	主幹	主管	主任	担当	図 番
								2 / 3
白 岡 市 上 下 水 道 課								

給水切替一覽表

No.	本管口径	給水口径	L1	L2	接続位置	既設管	公道種別		TYPE	既設給水止
①	PEφ100	HIVPφ20	0.3	0.2	公道内	VPφ20	一般市道	車道 4.0m<A≤5.0m	A	○
②	PEφ100	HIVPφ20	0.3	0.2	公道内	VPφ20	一般市道	車道 4.0m<A≤5.0m	A	○
③	PEφ100	HIVPφ20	1.0	0.2	公道内	VPφ20	一般市道	車道 4.0m<A≤5.0m	A	○
④	PEφ100	HIVPφ20	1.0	0.2	公道内	VPφ20	一般市道	車道 4.0m<A≤5.0m	A	○
⑤	PEφ100	HIVPφ20	1.0	0.2	公道内	VPφ20	一般市道	車道 4.0m<A≤5.0m	A	○
⑥	PEφ100	HIVPφ20	1.0	0.2	公道内	VPφ13	一般市道	車道 4.0m<A≤5.0m	B	○
⑦	PEφ100	HIVPφ20	0.3	0.2	公道内	VPφ20	一般市道	車道 4.0m<A≤5.0m	A	○
⑧	PEφ100	HIVPφ20	0.3	0.2	公道内	VPφ20	一般市道	車道 4.0m<A≤5.0m	A	○
⑨	PEφ100	HIVPφ20	0.3	0.2	公道内	VPφ20	一般市道	車道 4.0m<A≤5.0m	A	○
⑩	PEφ100	HIVPφ20	0.3	0.2	公道内	VPφ13	一般市道	車道 4.0m<A≤5.0m	B	○
⑪	PEφ100	HIVPφ20	0.4	0.2	公道内	VPφ20	一般市道	車道 4.0m<A≤5.0m	A	○
⑫	PEφ100	HIVPφ20	0.3	0.2	公道内	VPφ20	一般市道	車道 4.0m<A≤5.0m	A	○
⑬	PEφ100	HIVPφ20	0.4	0.2	公道内	VPφ20	一般市道	車道 4.0m<A≤5.0m	A	○
⑭	PEφ100	HIVPφ20	0.4	0.2	公道内	VPφ20	一般市道	車道 4.0m<A≤5.0m	A	○
⑮	PEφ100	HIVPφ20	0.4	0.2	公道内	VPφ20	一般市道	車道 4.0m<A≤5.0m	A	○
⑯	PEφ100	HIVPφ20	0.4	0.2	公道内	VPφ13	一般市道	車道 4.0m<A≤5.0m	B	○
⑰	PEφ100	HIVPφ25	0.3	0.2	公道内	VPφ25	一般市道	車道 4.0m<A≤5.0m	A	○
⑱	PEφ100	HIVPφ20	0.3	0.2	公道内	VPφ20	一般市道	車道 4.0m<A≤5.0m	A	○
⑲	HIVPφ100	HIVPφ20	0.3	0.2	公道内	VPφ20	一般市道	車道 A≤4.0m	A	○
⑳	PEφ75	HIVPφ20	0.3	0.2	公道内	VPφ20	一般市道	車道 A≤4.0m	A	○

給水口径		φ20					
番号	1	2	3	4	5	6	
L1	0.3	0.3	1.0	1.0	1.0	1.0	
L2	0.2	0.2	0.2	0.2	0.2	0.2	



番号	7	8	9	10	11	12	
L1	0.3	0.3	0.3	0.3	0.4	0.3	
L2	0.2	0.2	0.2	0.2	0.2	0.2	

番号	13	14	15	16	18	19	
L1	0.4	0.4	0.4	0.4	0.3	0.3	
L2	0.2	0.2	0.2	0.2	0.2	0.2	


番号	20
L1	0.4
L2	0.2

給水口径	φ 25
番 号	17
L1	0.3
L2	0.2


VP ϕ 25	(17)	1箇所
VP ϕ 20	(1)・(2)・(3)・(4)・(5) (7)・(8)・(9)・(11)・(12) (13)・(14)・(15)・(18)・(19) (20)	16箇所
VP ϕ 13	(6)・(10)・(16)	3箇所
		計 20箇所

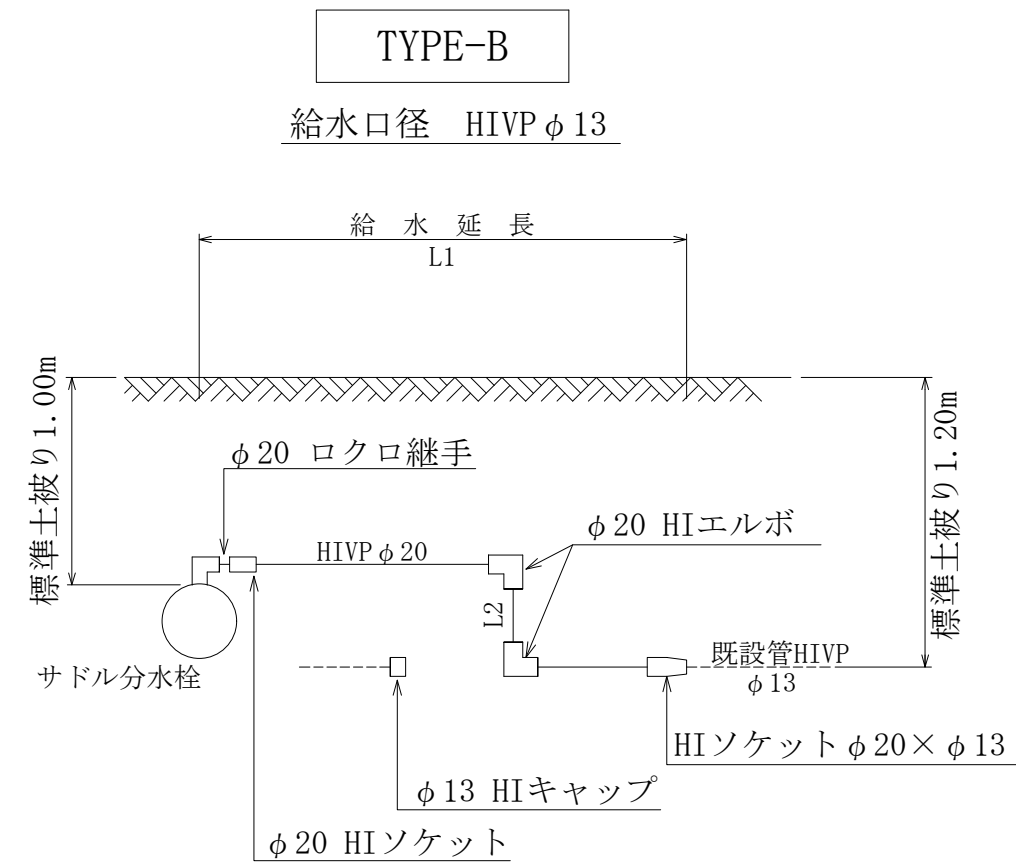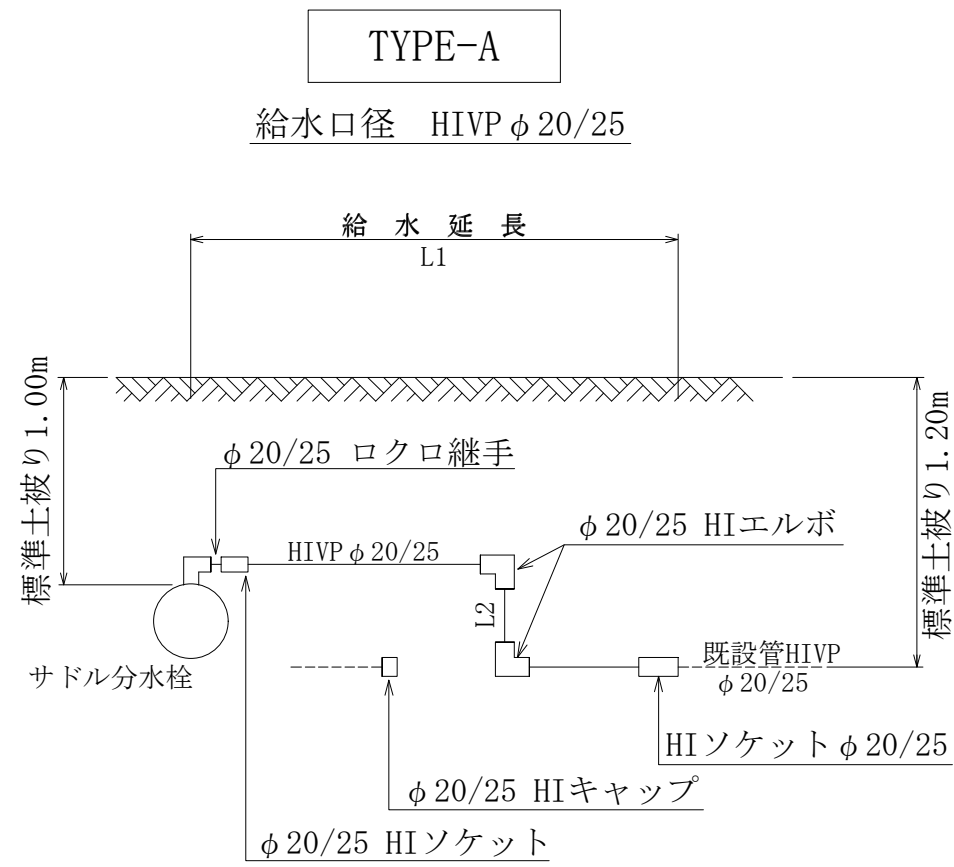

消火栓室設置標準図

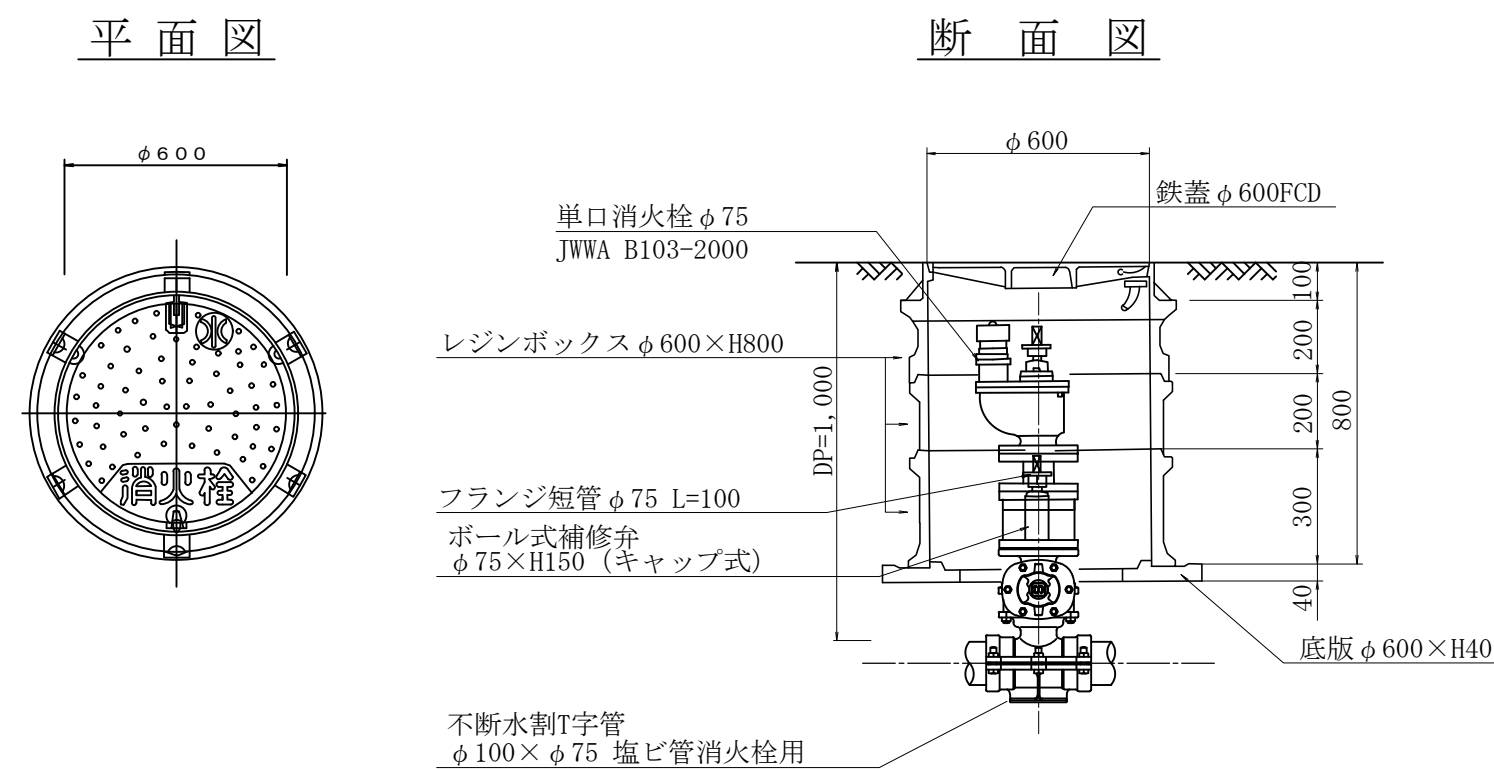

仕切弁筐設置標準図

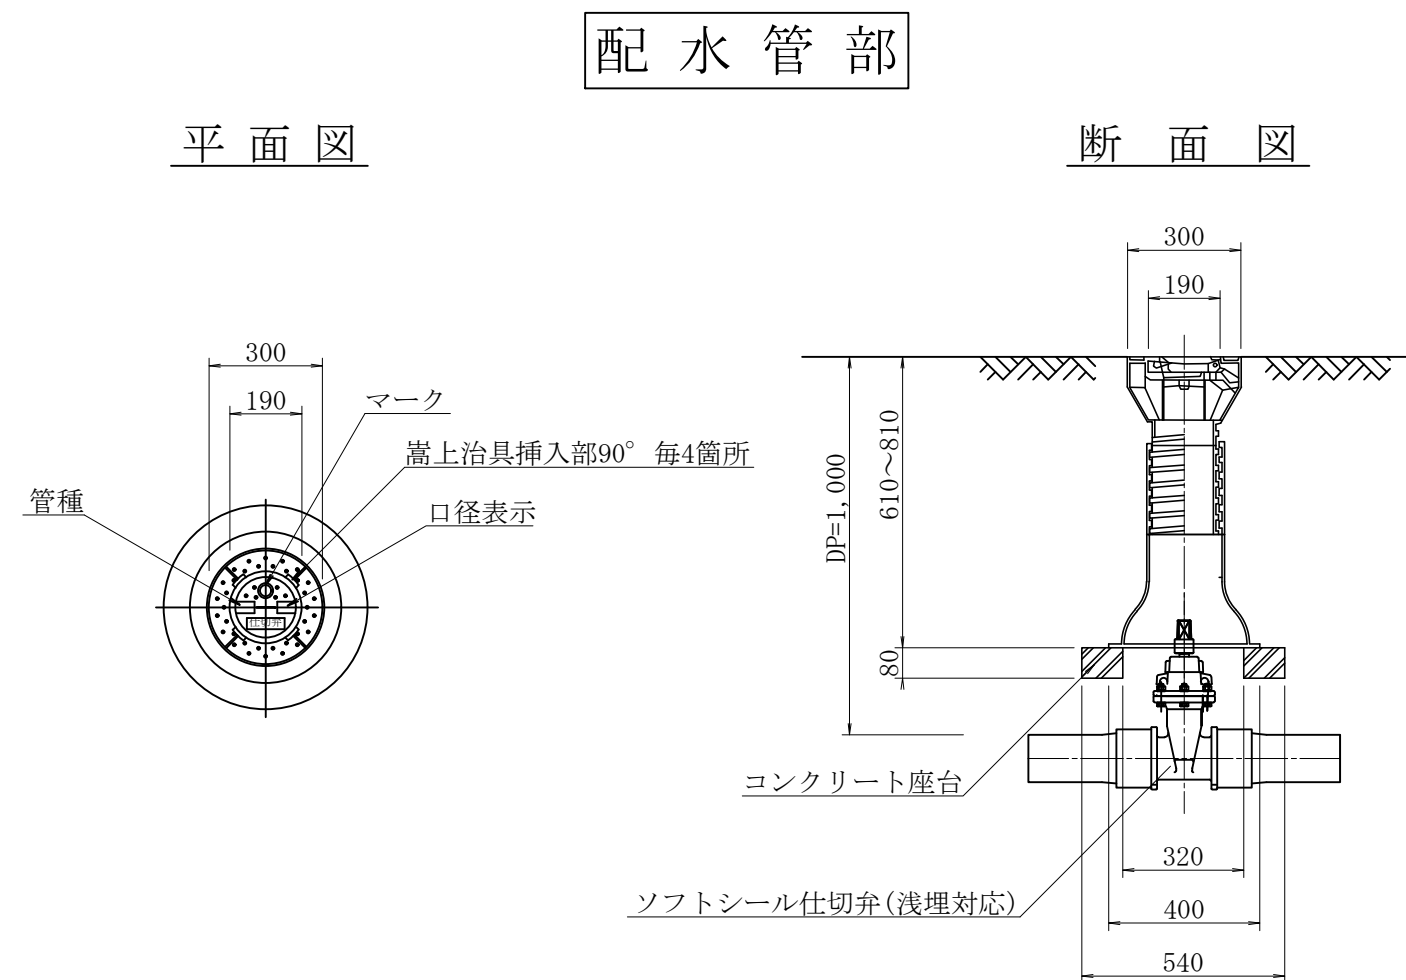

年 度		令和 8 年度						
工 事 名		配水管布設替工事 (R8-1)						
工事場所		白岡市 上野田・下野田地内						
路 線 名								
図 面 名		給水切替一覧表・給水標準図・各種標準図						
縮 尺		図 示						
設計月日		令和 年 月 日						
市長	副市長	部長	課長	主幹	主査	主任	担当	図 番
								3 / 3
白 岡 市 上 下 水 道 課								