


体育館内
動力電灯盤 (L-1)
MCCB3P 50AF 増設

 
EM-CET14sq (FEP40)
EM-IE5.5sq (同上管内)

電灯分電盤
屋内壁掛型
蓋つきホーム分電盤

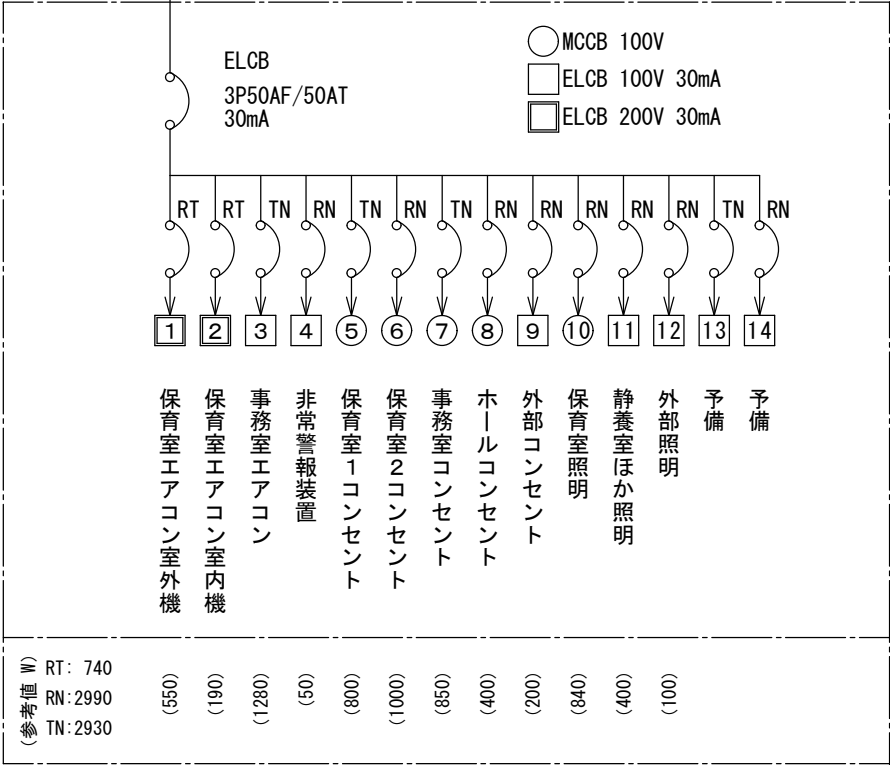

器具姿図 (参考)

① 埋込型 40形 下面開放型 W150



一般タイプ、5200lmタイプ
消費電力31.9W、定格出力型、電圧100~242V
本体：亜鉛鋼板、反射板：銅板（高反射白色粉体塗装）
ライトバー（カバー）：ポリカーボネート（乳白）
光束維持時間40000時間（光束維持率85%）
昼白色（5000K）、Ra83
電源装置はライトバー側に内蔵

公共施設型番：LRS6-4-48
パナソニック 埋込XF450PENLE9

 
② 直付型 40形 W150



一般タイプ、5200lmタイプ
消費電力31.9W、定格出力型、電圧100~242V
本体：銅板（白色粉体塗装）
ライトバー（カバー）：ポリカーボネート（乳白）
光束維持時間40000時間（光束維持率85%）
昼白色（5000K）、Ra83
電源装置はライトバー側に内蔵

公共施設型番：LSS9-4-48
パナソニック 直付XF450AENLE9

③ シーリングライト 100形電球1灯器具相当




LEDフラットランプφ70 クラス700 1灯（口金GX53-1）
昼白色（5000K）、Ra83
器具光束700lm、消費電力7.7W、電圧100V
拡散タイプ、天井直付型・壁直付型、防雨型、ネジ込み方式
プラスチック（プラチナメタリック）、カバー：アクリル（乳白）
光源寿命40000時間（光束維持率70%）


パナソニック シーリングライトXLGE5019CE1

＜各室器具台数＞


室名	台数
保育室 1	A*10
保育室 2	A*10
静養室	B*3
手洗い場	B*2
玄関	B*3
ホール	B*1
ポーチ	C*1
外部	C*7

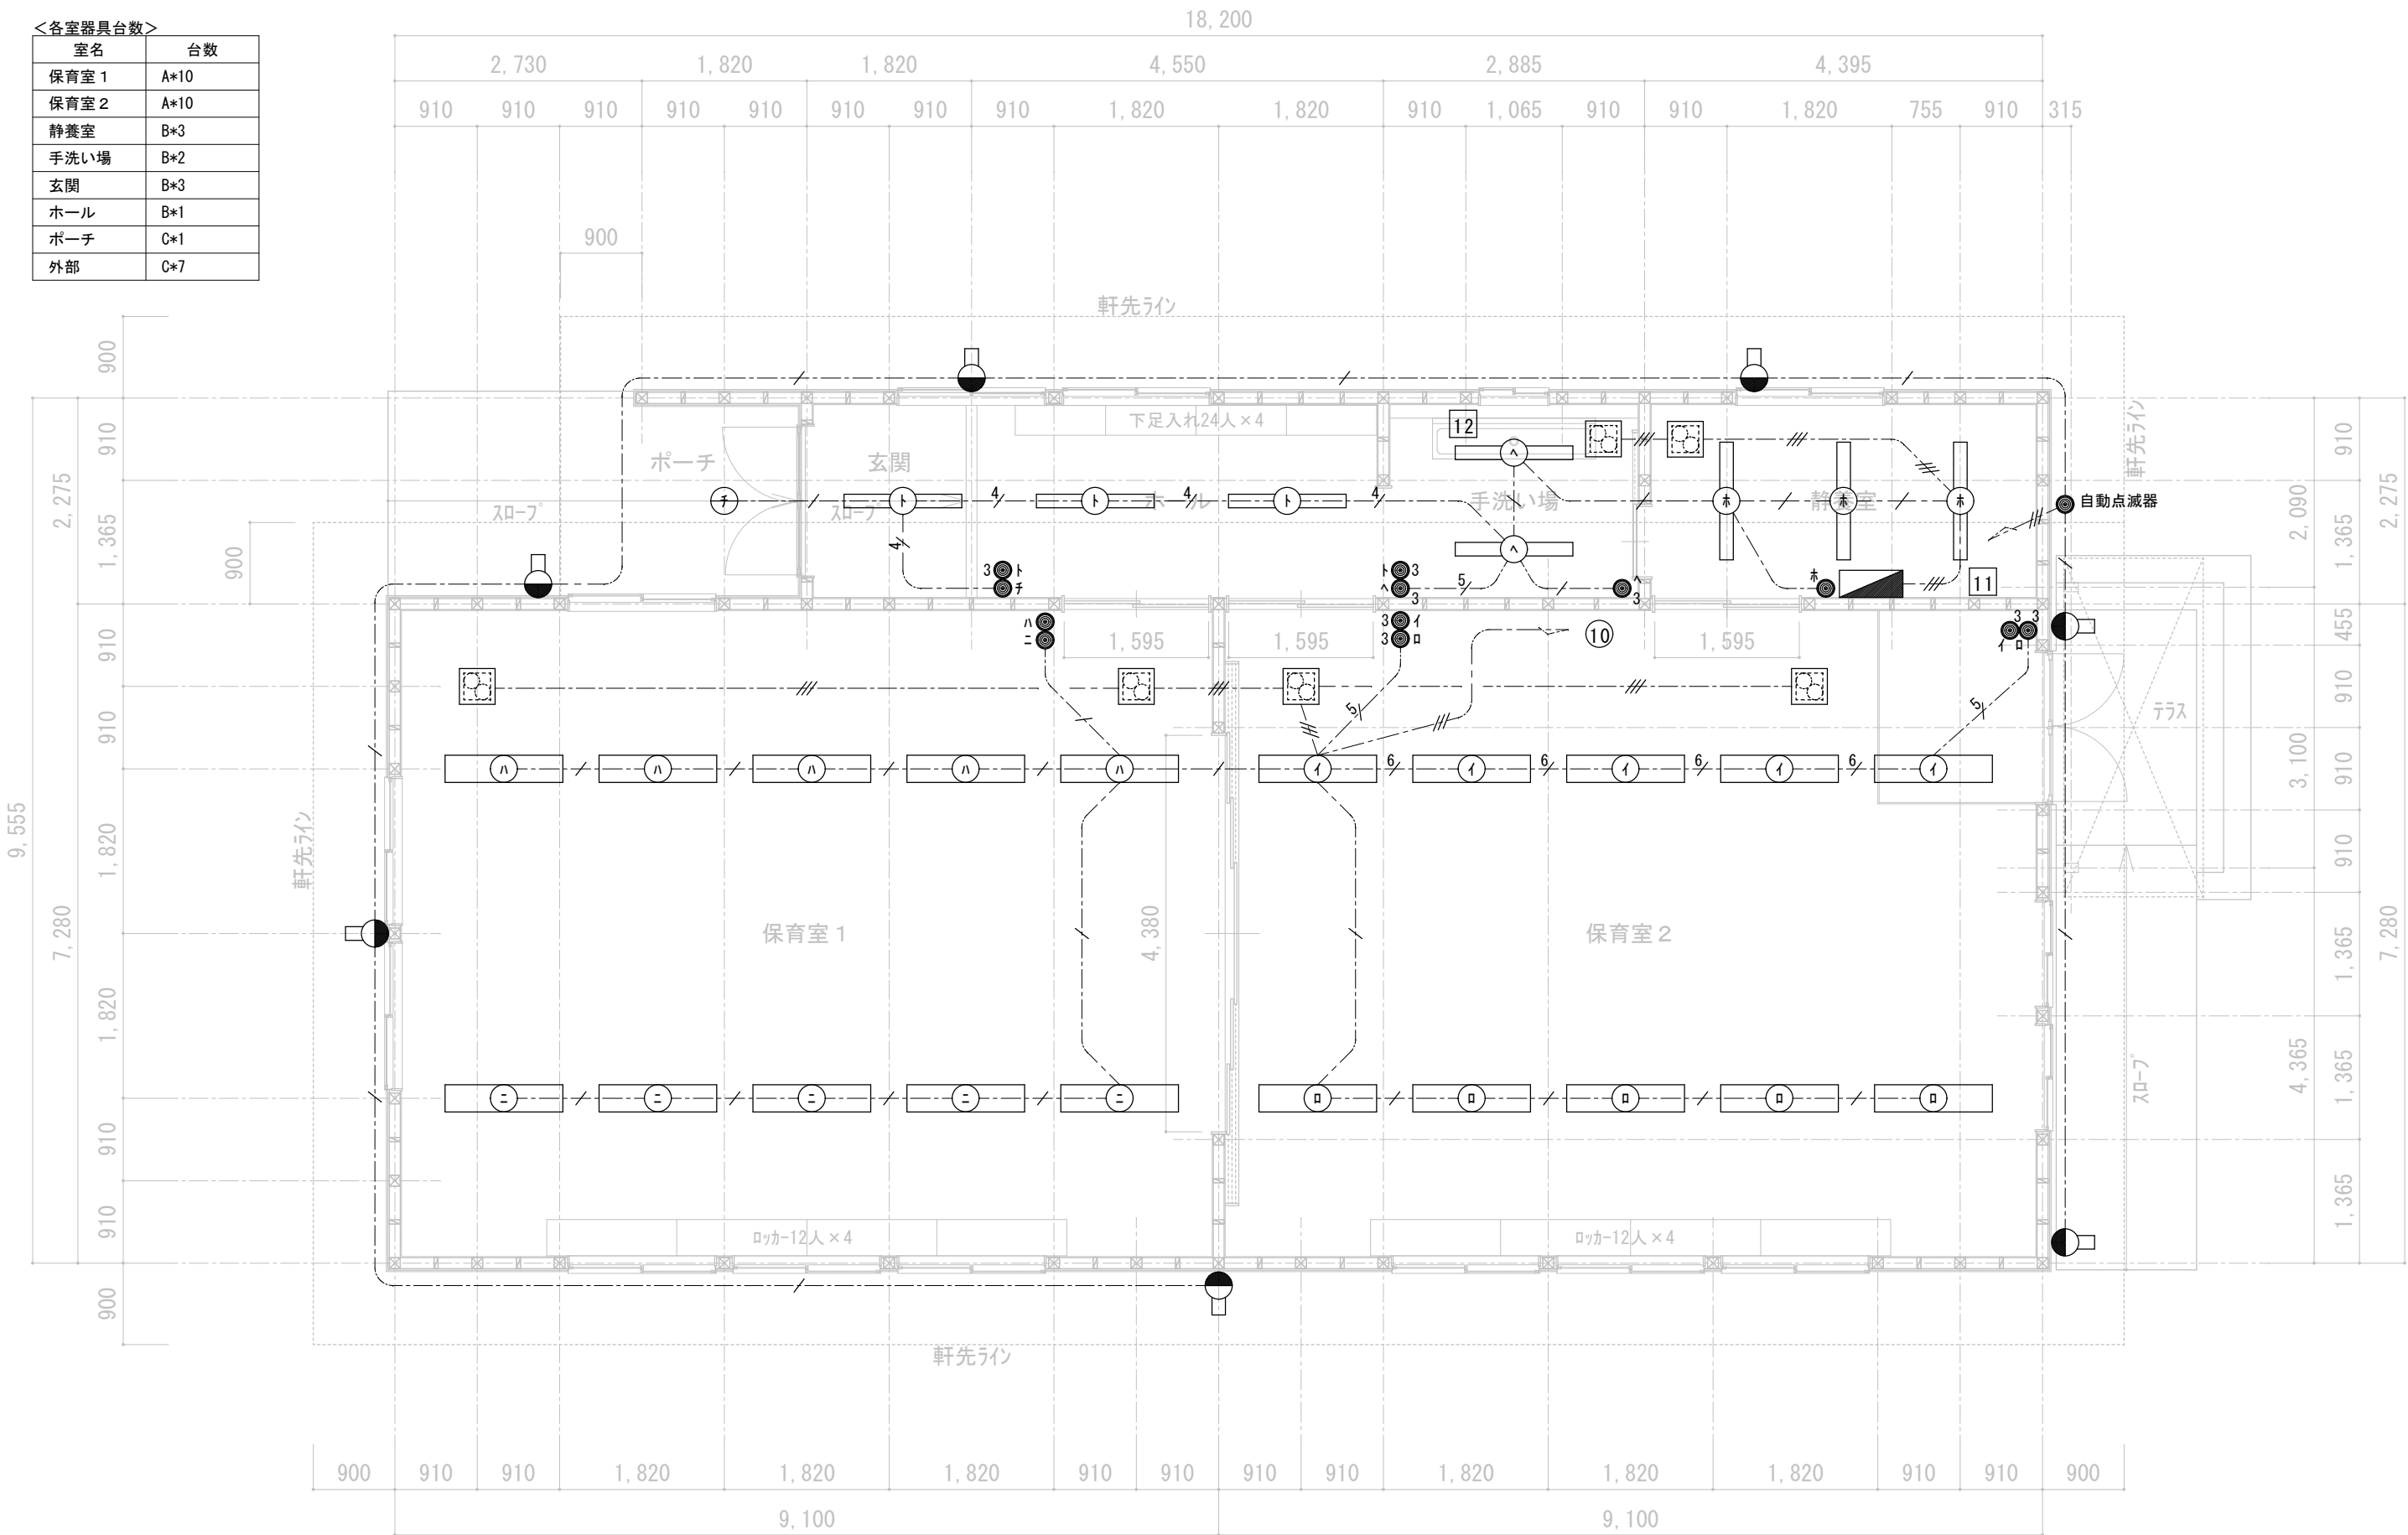


履行名称	作図年月日	図 名	縮 尺	備 考	図面番号
旭小こどもプラッツ新築工事	2026. 8	電灯設備図	A3: S=1/ 70		E-04

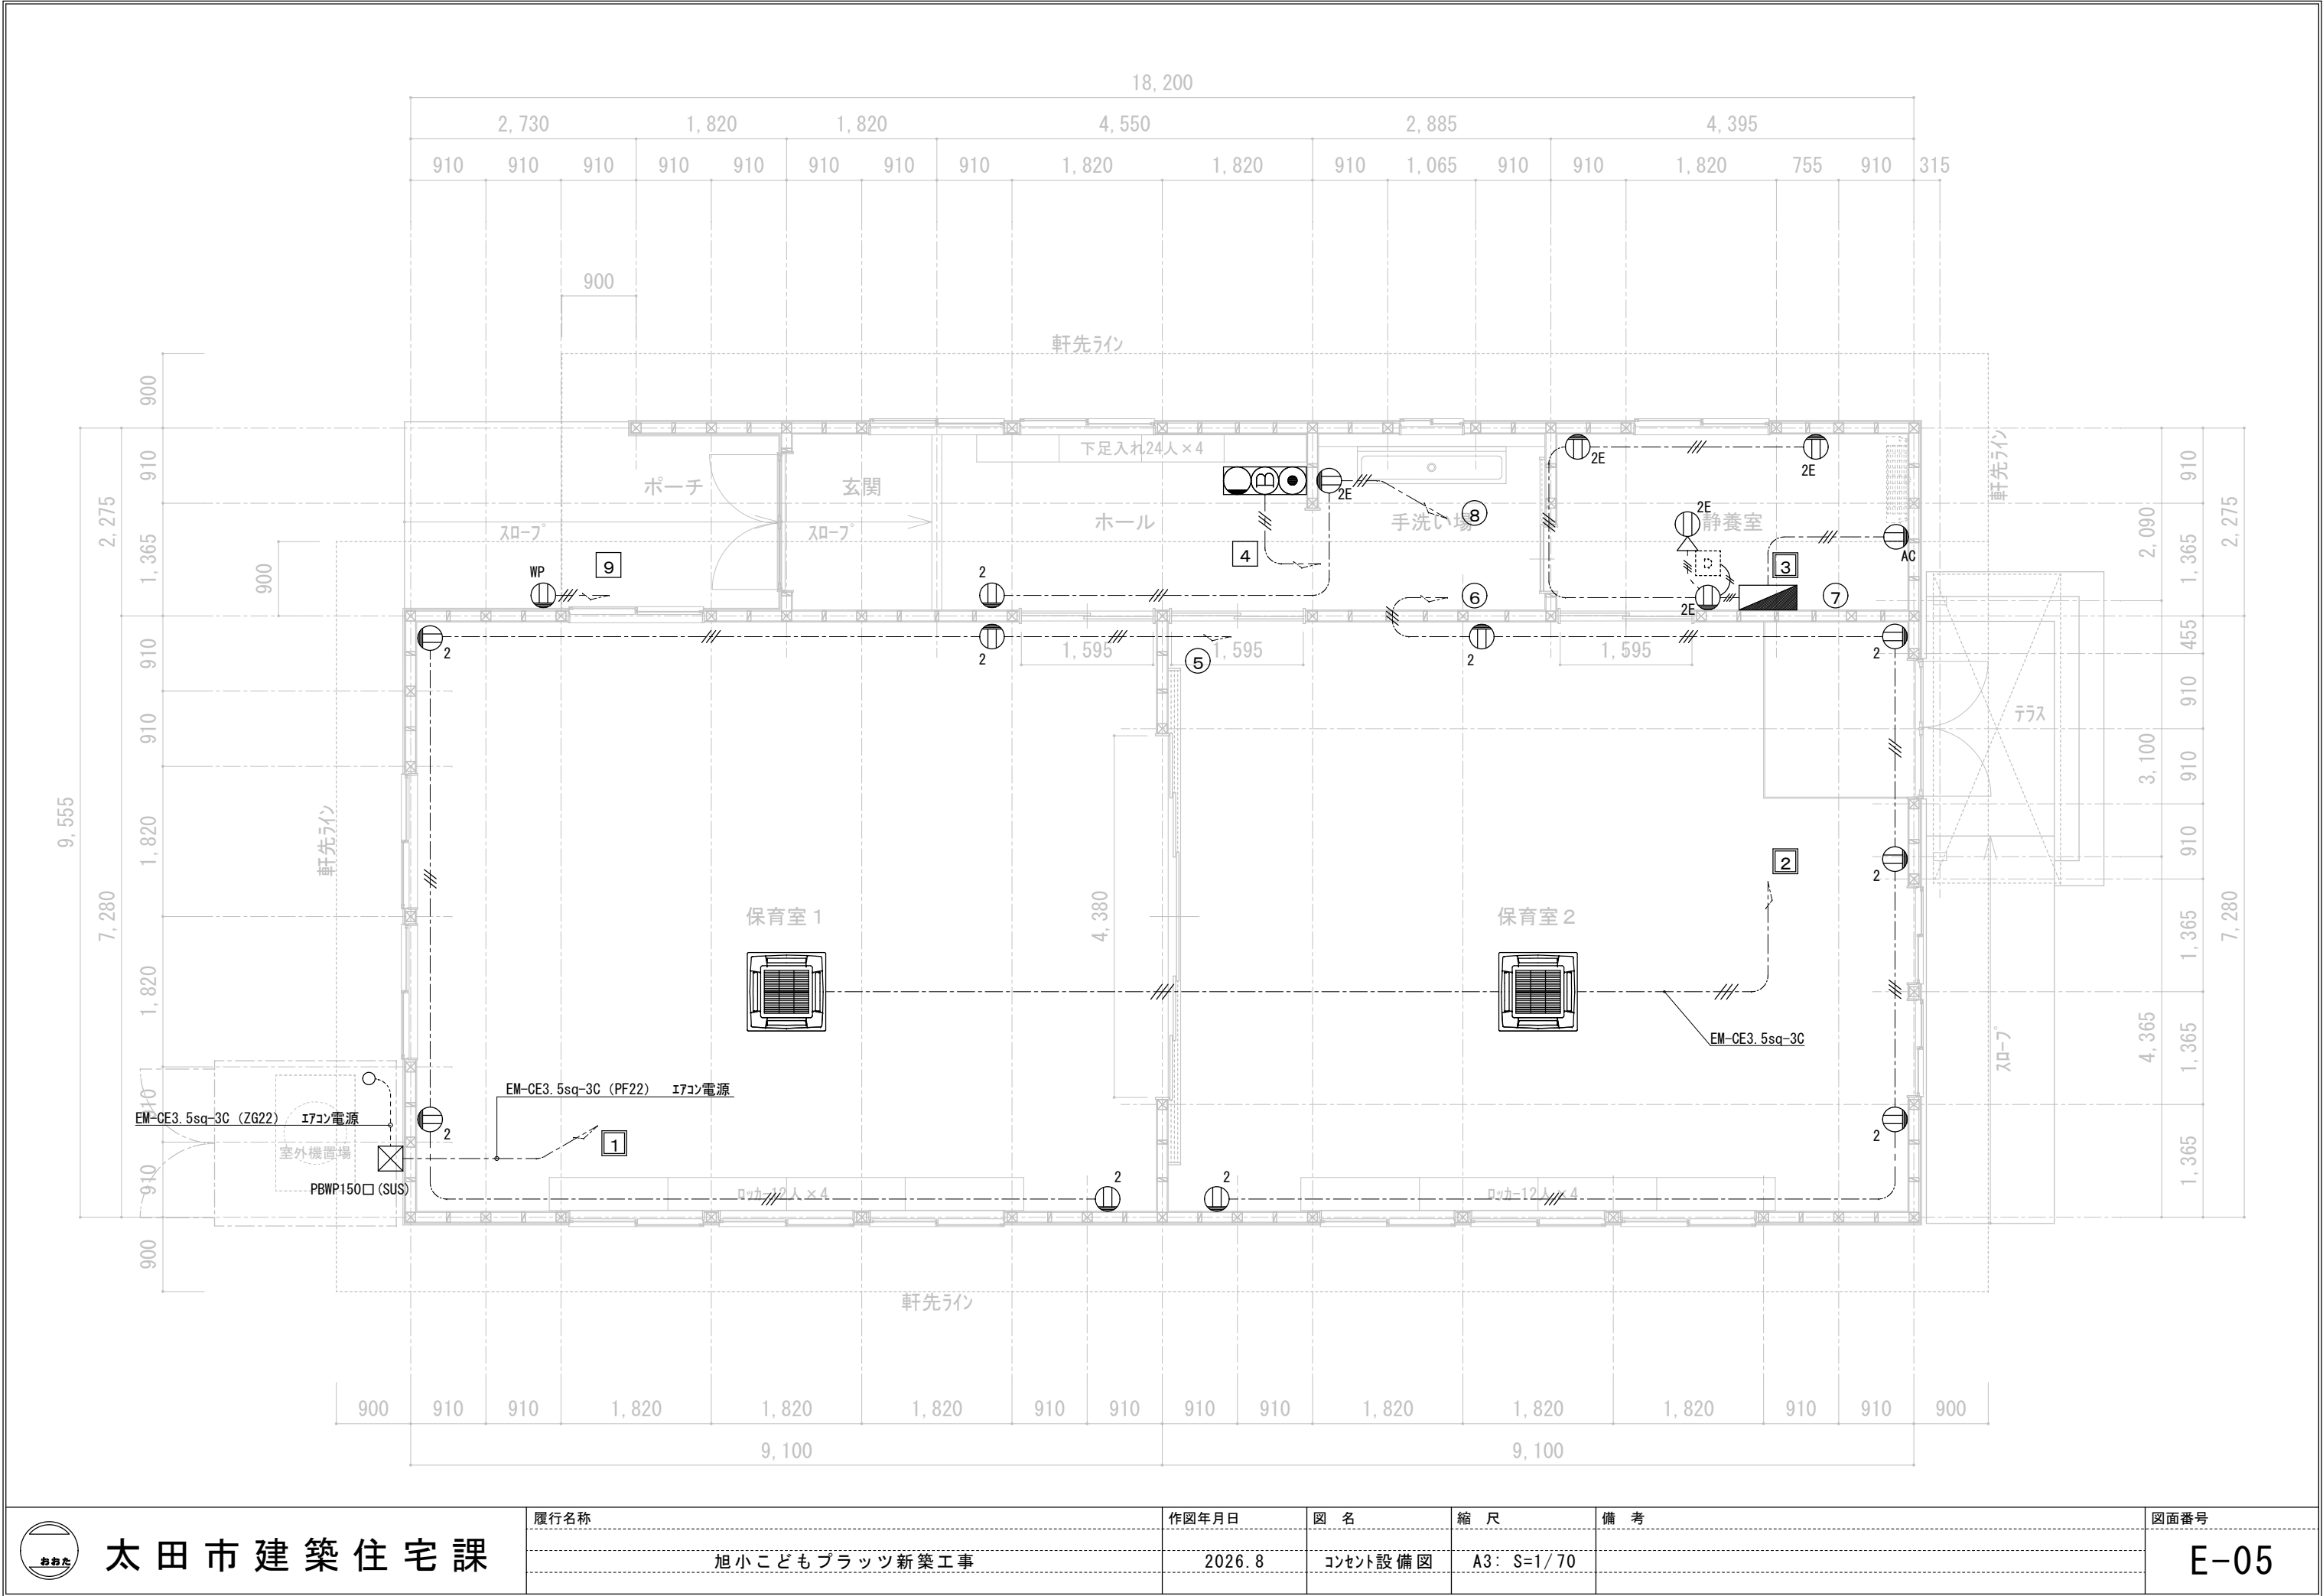

 太田市建築住宅課	履行名称	作図年月日	図 名	縮 尺	備 考	図面番号
	旭小こどもプラッツ新築工事	2026.8	コンセント設備図	A3: S=1/70		E-05

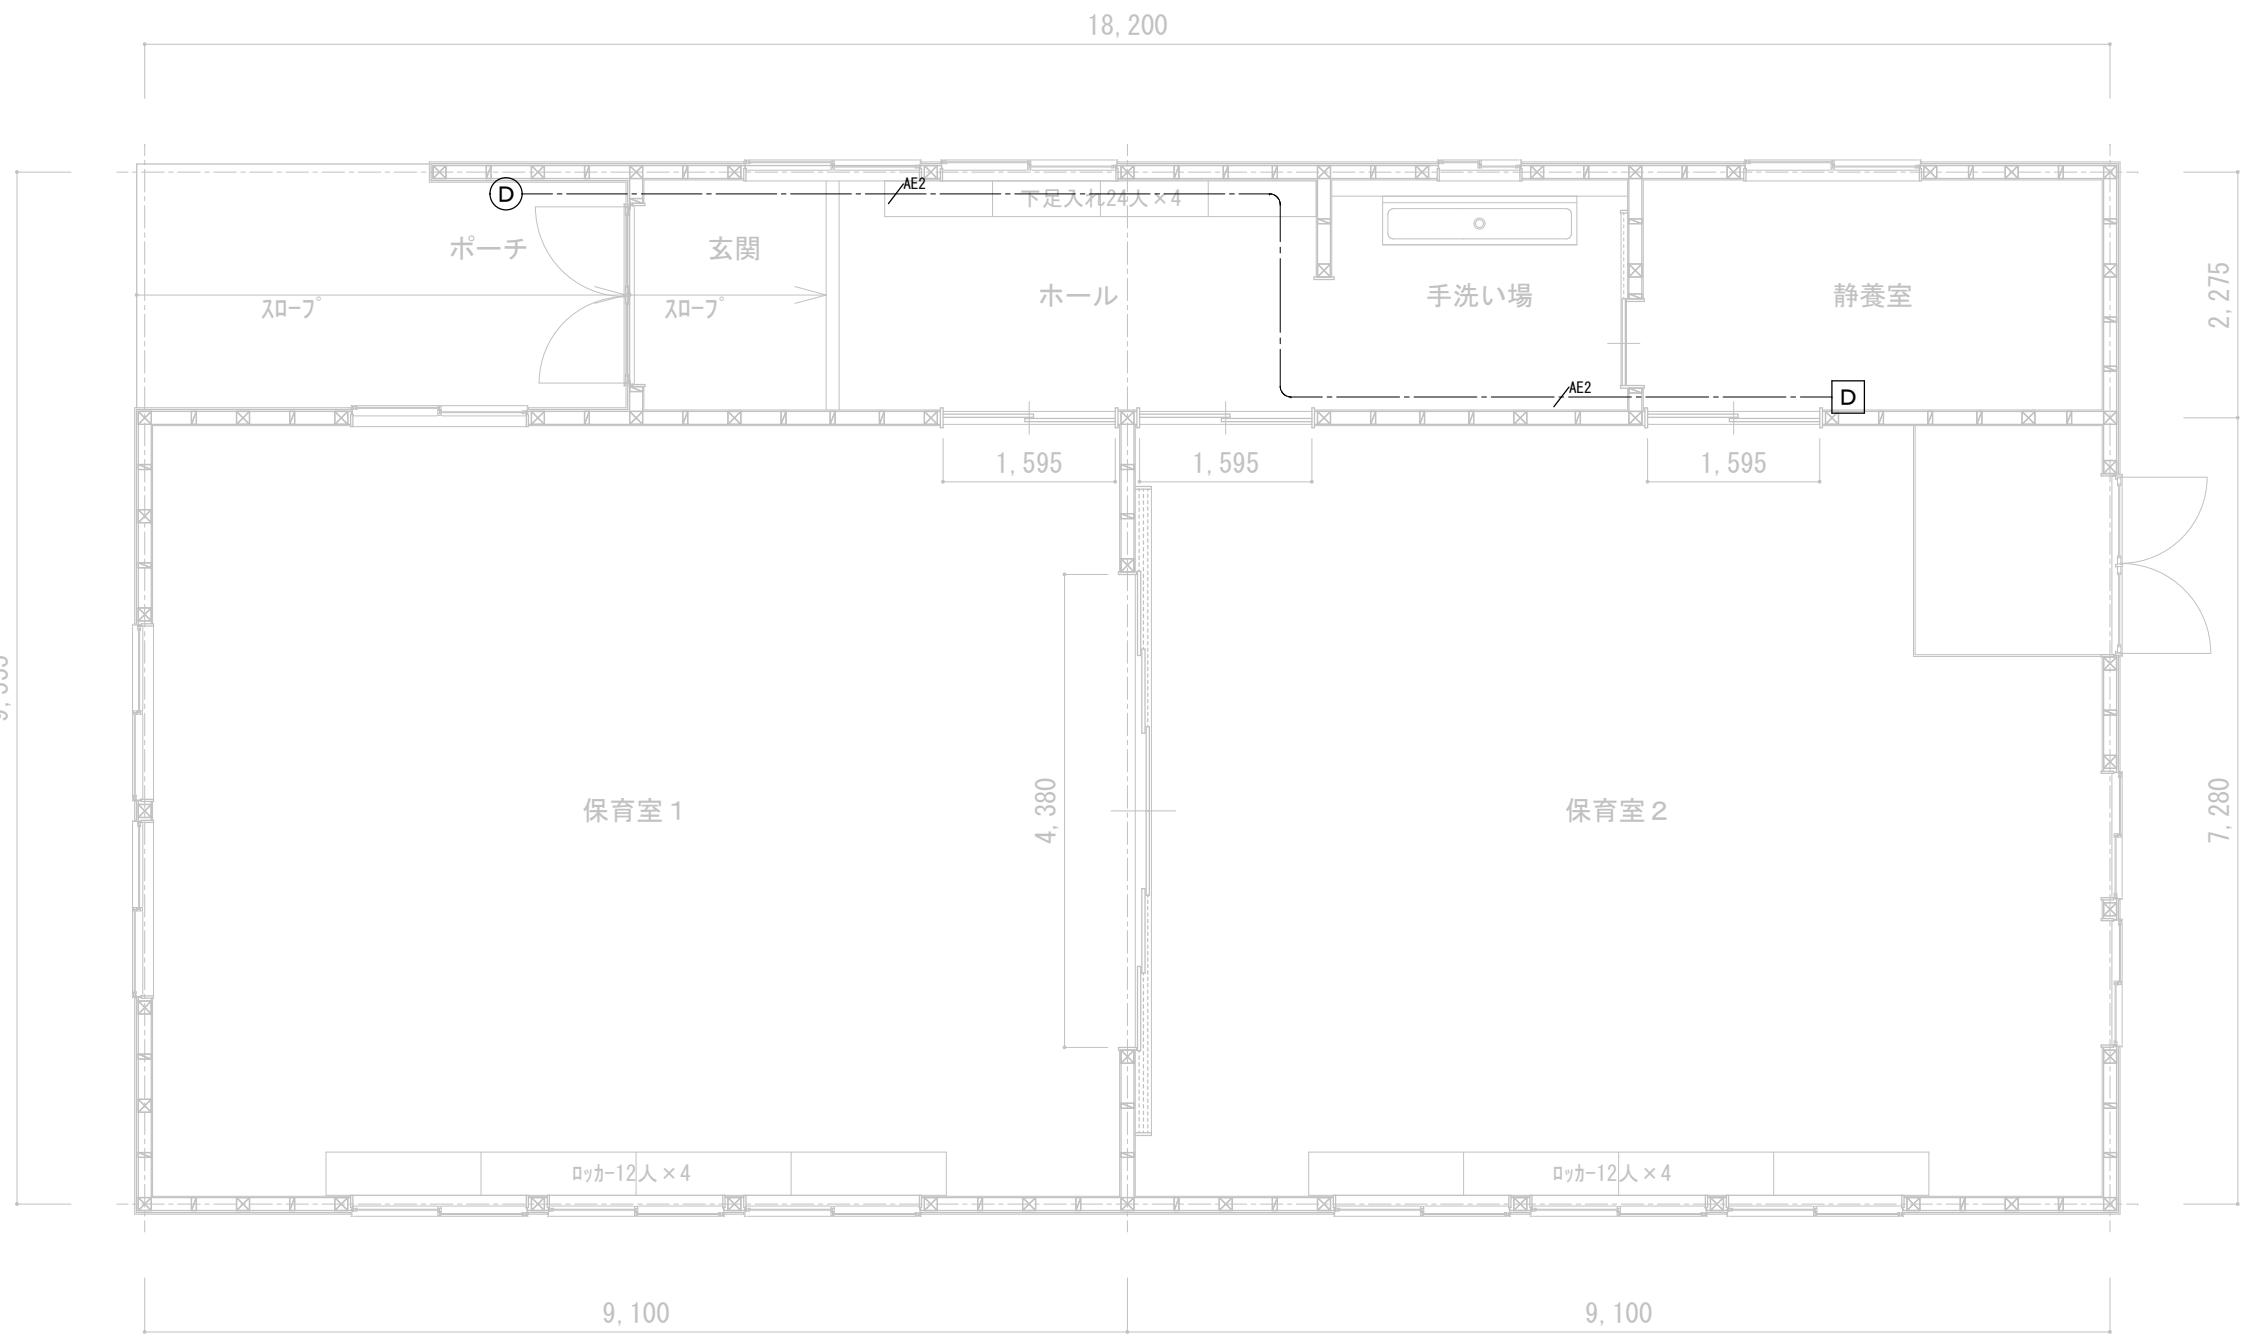


D モニター付親機

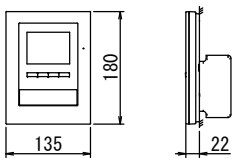

電源電圧	AC100V 50/60Hz
ディスプレイ	3.5型TFTカラー液晶
通話方式	拡声自動交互通話/フリーストック通話
通信方式	1.9GHz TDMA-WB (時分割多元接続方式)
録画機能	自動録画、再生、保護、消去
形状	壁取付型 (JIS1個用スイッチ・ボックス+セパレーター)
材質	難燃性樹脂

D カメラ付玄関子機

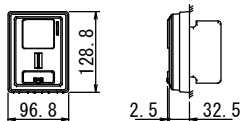

電源電圧	モニター付親機から供給
通話方式	自動交互通話
カメラ	1/5型カラーCMOS
形状	壁取付型 (JIS1個用スイッチ・ボックス)
材質	難燃性樹脂
備考	防塵・防まつ形 (JIS C 0920 IP54 相当)



太田市建築住宅課

履行名称

旭小こどもプラッツ新築工事

作図年月日

2026.8

図名

弱電設備
平面図

縮尺

A3: S=1/70

備考

図面番号

E-06