


平面図 S=1/500

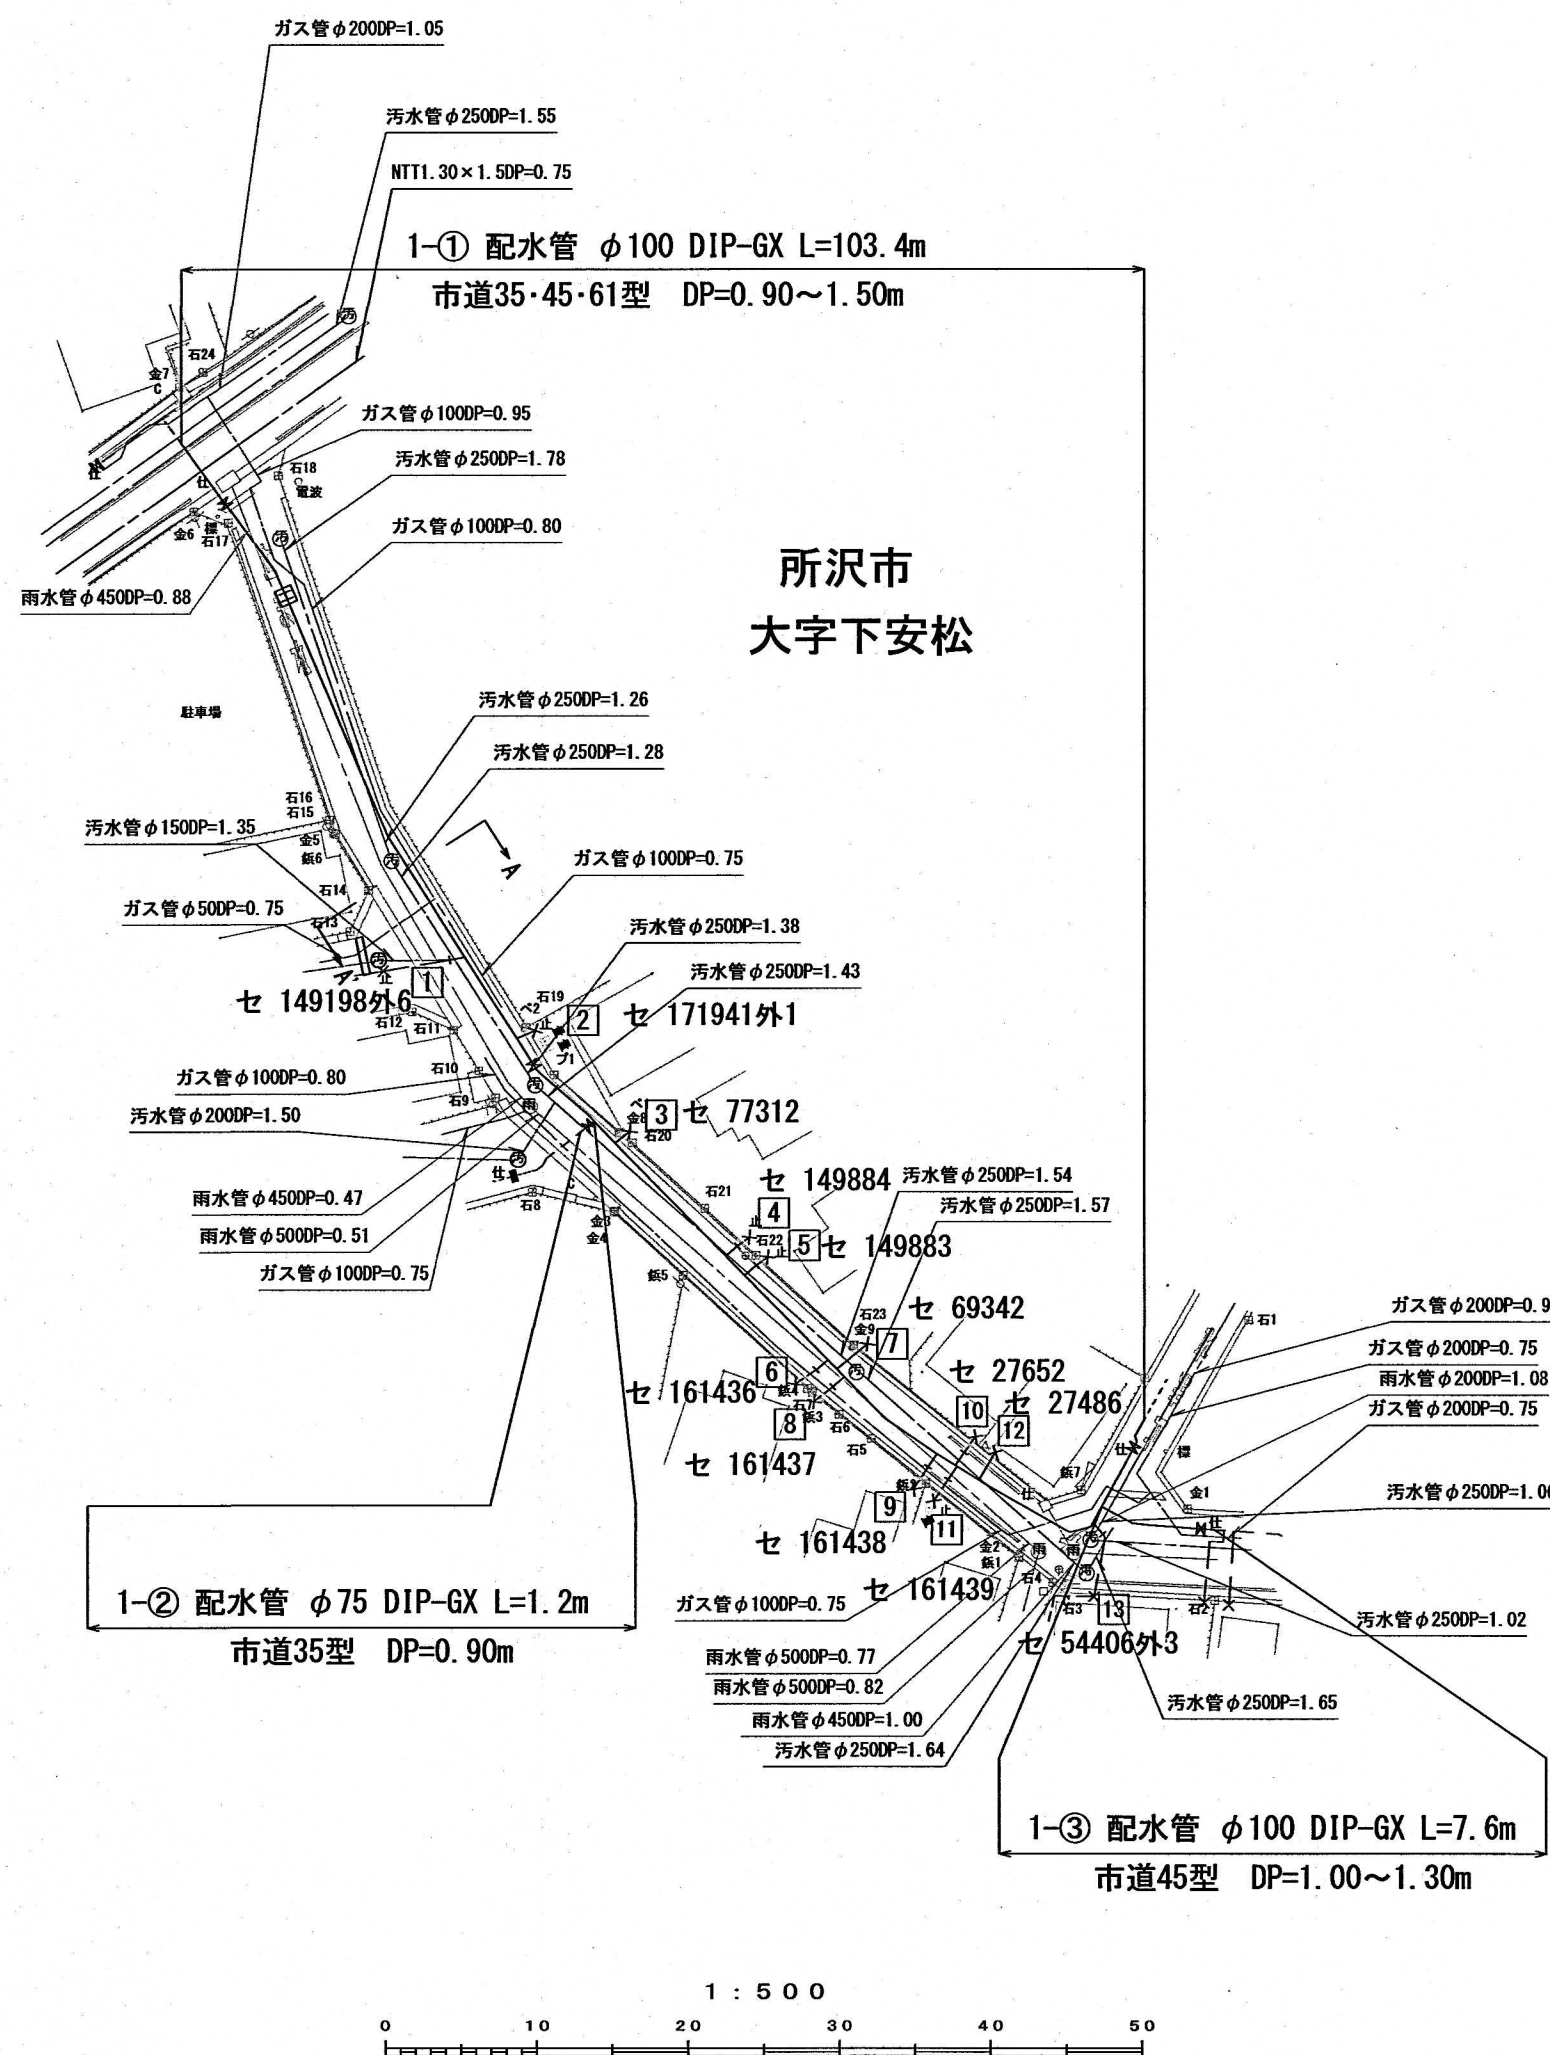


1	Φ50	2	Φ25	3	Φ25	4	Φ25	5	Φ25	6	Φ25
セ 149198外6		セ 171941外1		セ 77312		セ 149884		セ 149883		セ 161436	
道路接続		宅地内止水		宅地内止水		道路接続		道路接続		道路接続	


7	Φ30	8	Φ25	9	Φ25	10	Φ25	11	Φ25	12	Φ25
セ 69342		セ 161437		セ 161438		セ 27652		セ 161439		セ 27486	
宅地内止水		道路接続		道路接続		道路接続		道路接続		宅地内止水	

13	Φ25
セ 54406外3	
道路接続	


横断面図 S=1/30

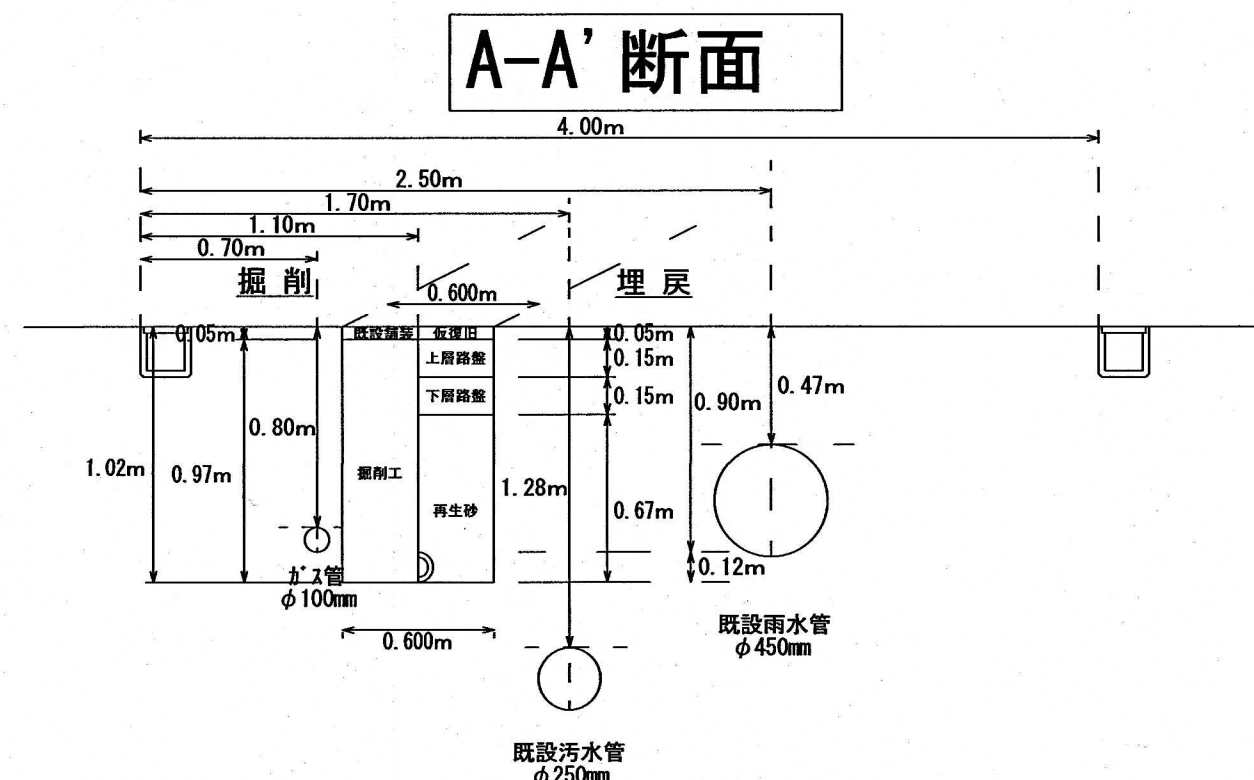

割付図 S=FREE

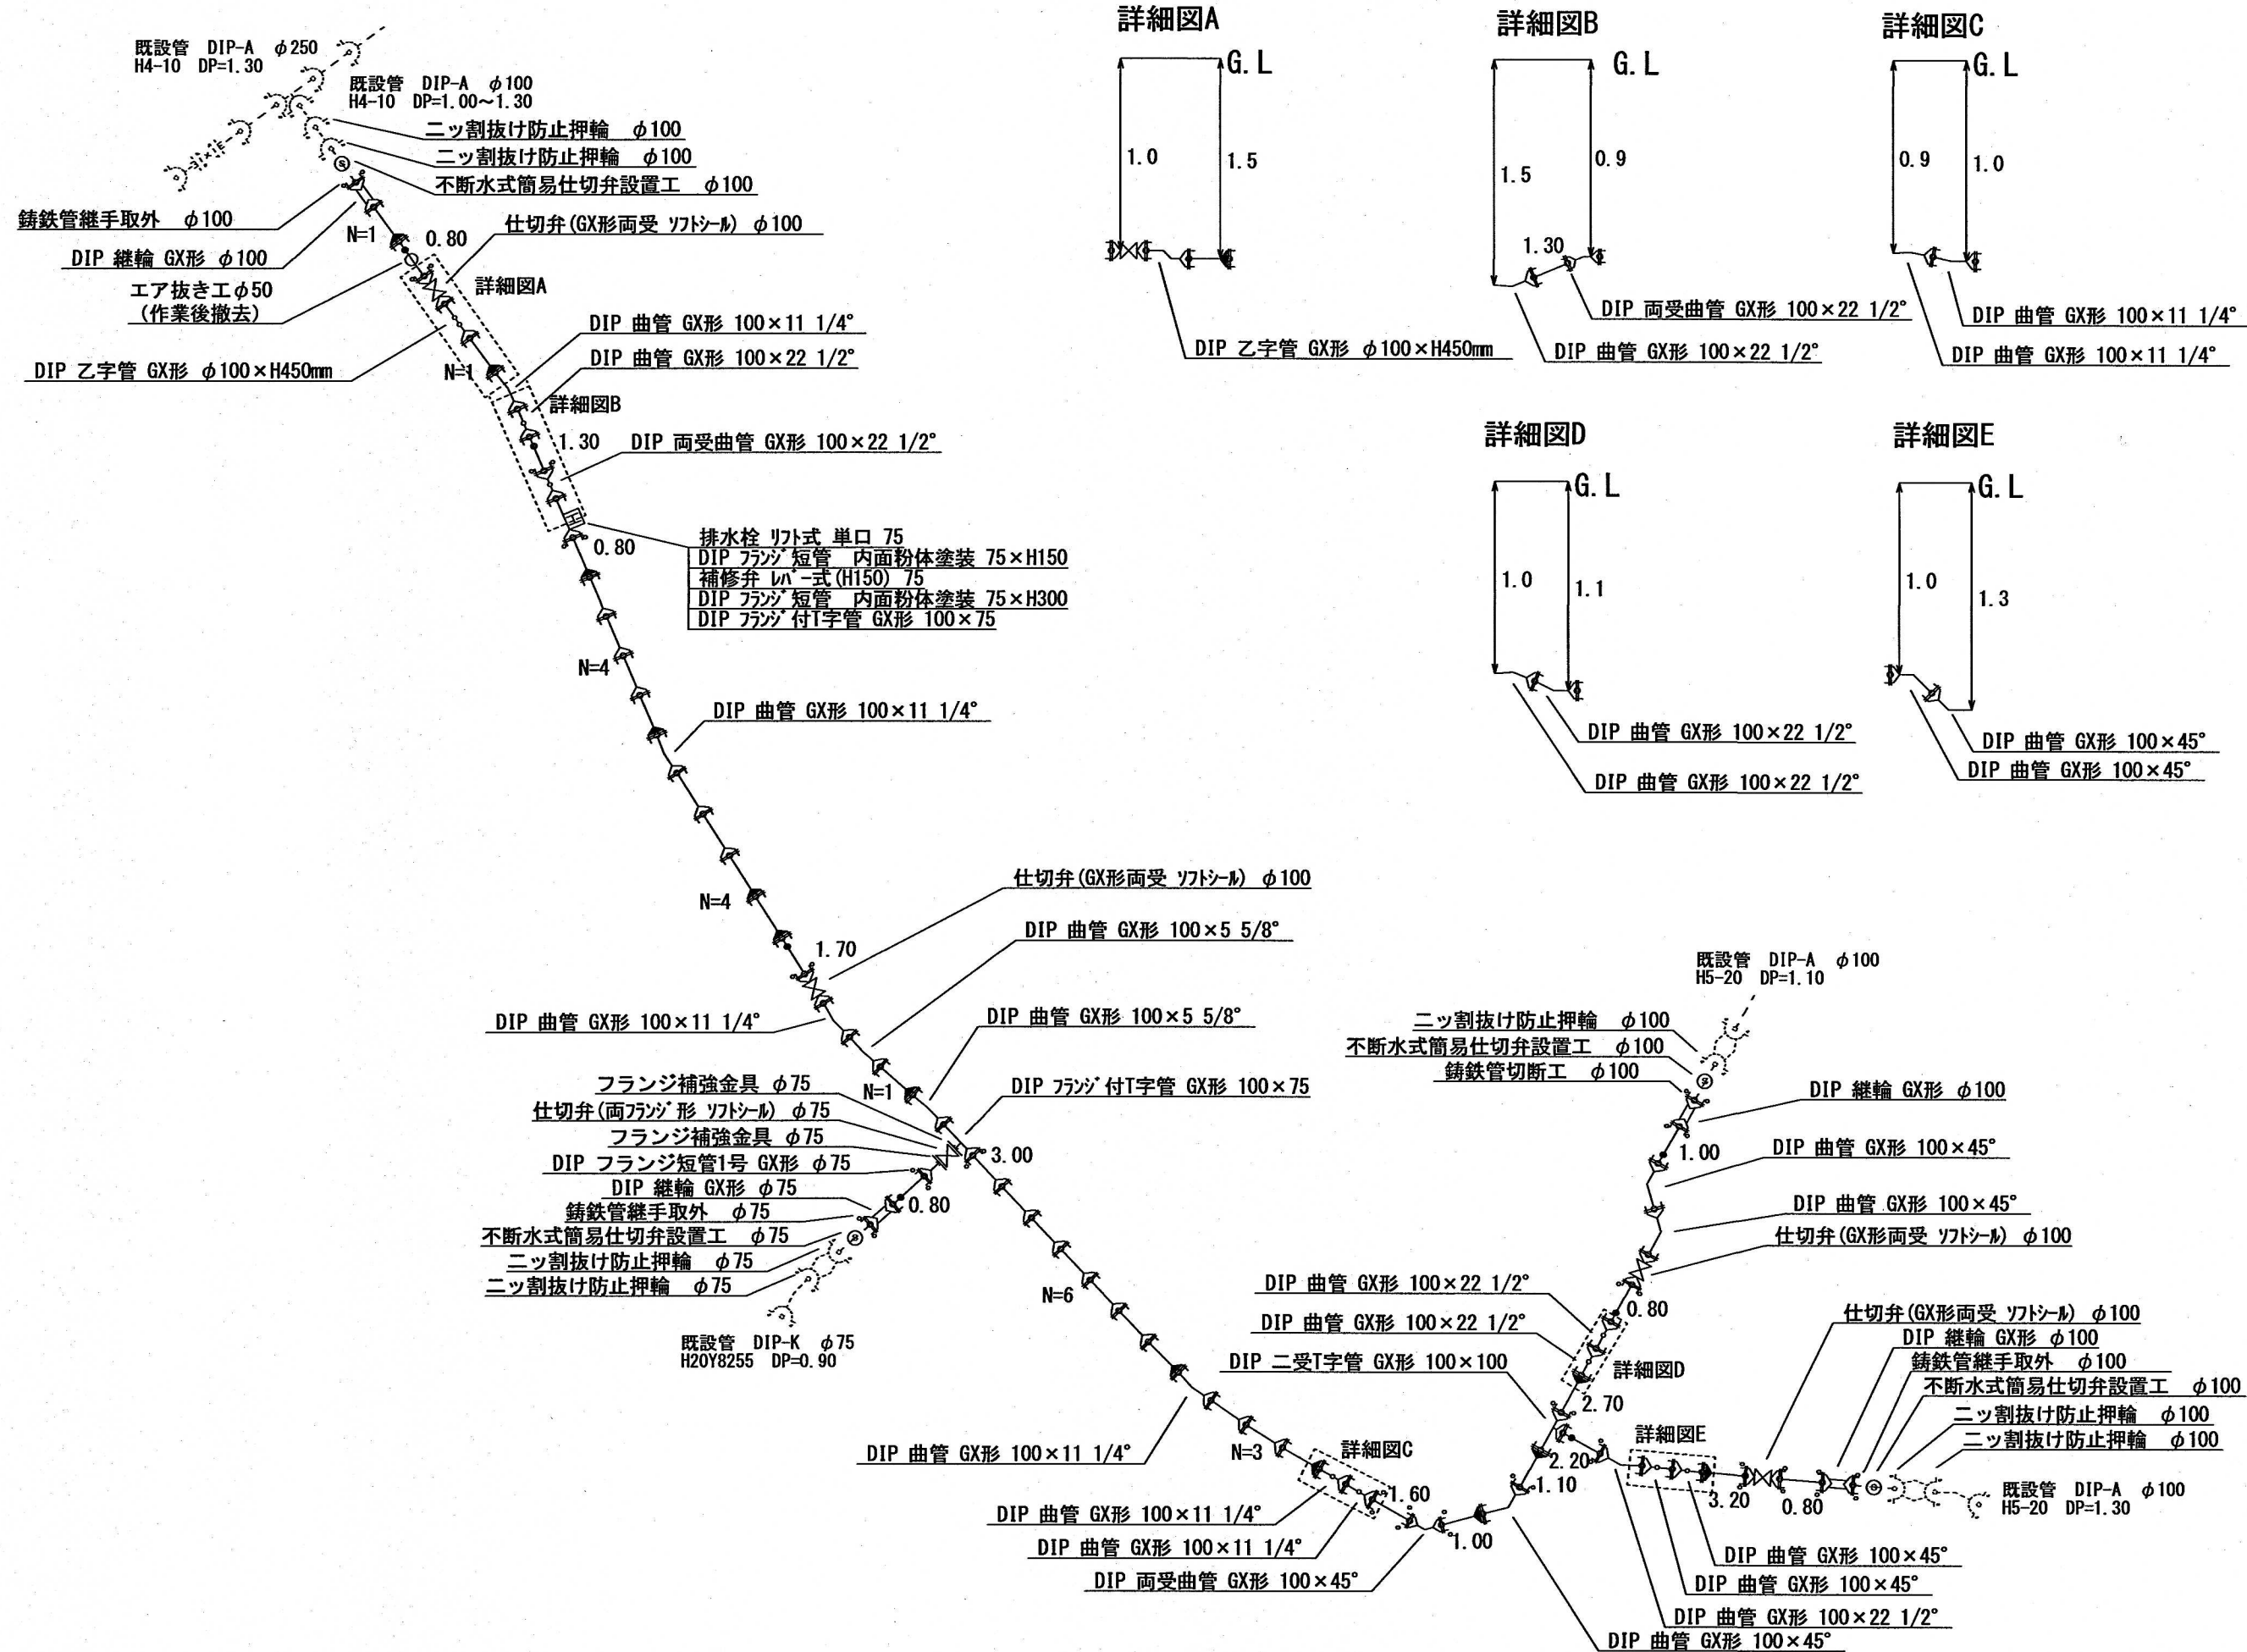

案内図 S=FREE

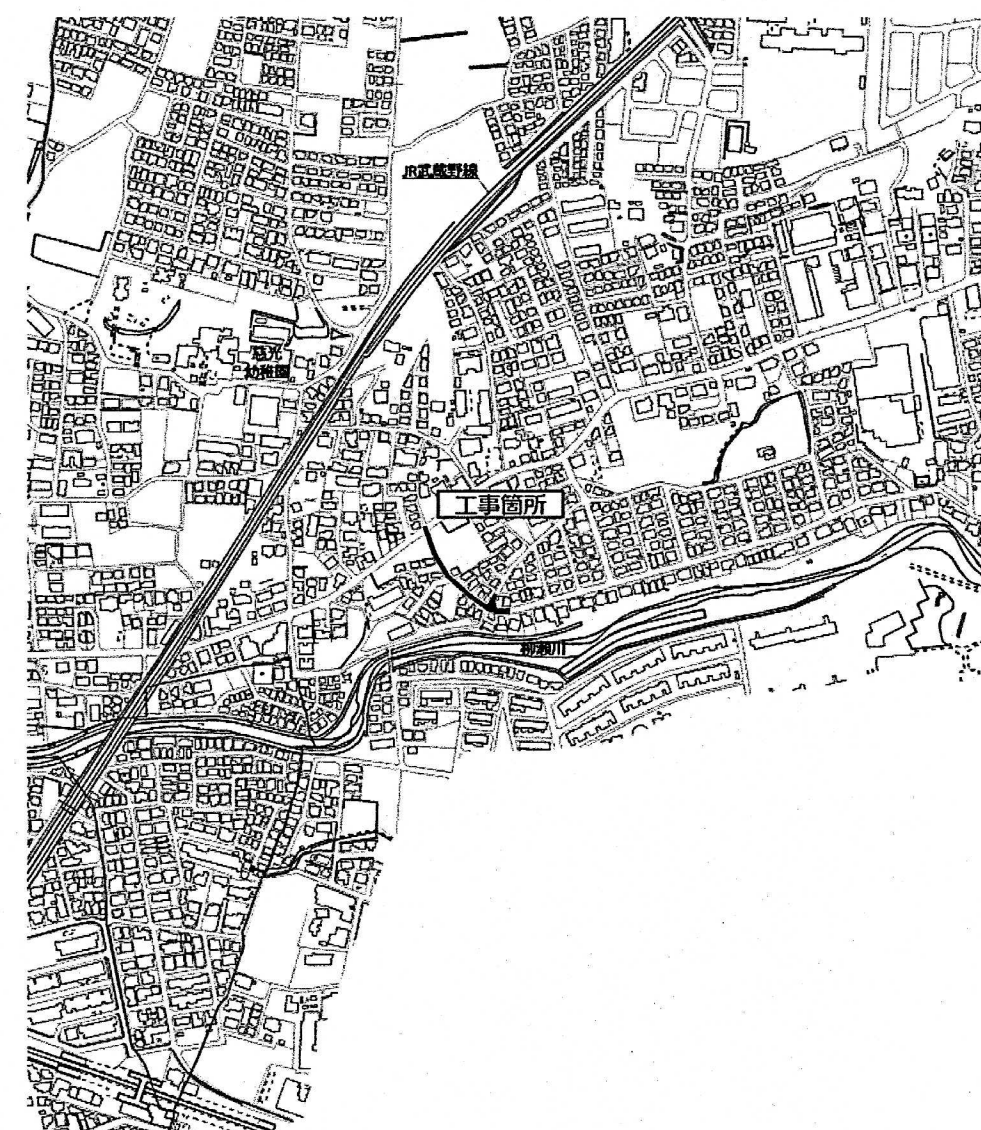


工事内訳

種別	形状寸法	単位	数量	備考
配水管布設工	100mm	m	111.0	1種管 (GX形)
配水管布設工	75mm	m	1.2	内面エポキシ樹脂粉体塗装
計		m	112.2	
仕切弁設置工	100mm	箇所	4.0	ソフトシール弁 (GX形)
仕切弁設置工	75mm	箇所	1.0	ソフトシール弁 (両フランジ形)
排水栓設置工	100mm×75mm	箇所	1.0	補修弁レバー式
給水装置分岐替工	φ50～25mm	箇所	13.0	
本復旧工	市道61型	m ²	43.0	
本復旧工	市道45型	m ²	72.0	
本復旧工	市道35型	m ²	347.0	


工事名	松井地区配水管更新第4号工事			
図名	平面図・横断面図・割付図・案内図・工事内訳		縮尺	図 示
図番	1/2	工番	8206	設計
				令和8年8月
所沢市上下水道局				

仮設平面図 S=1/500

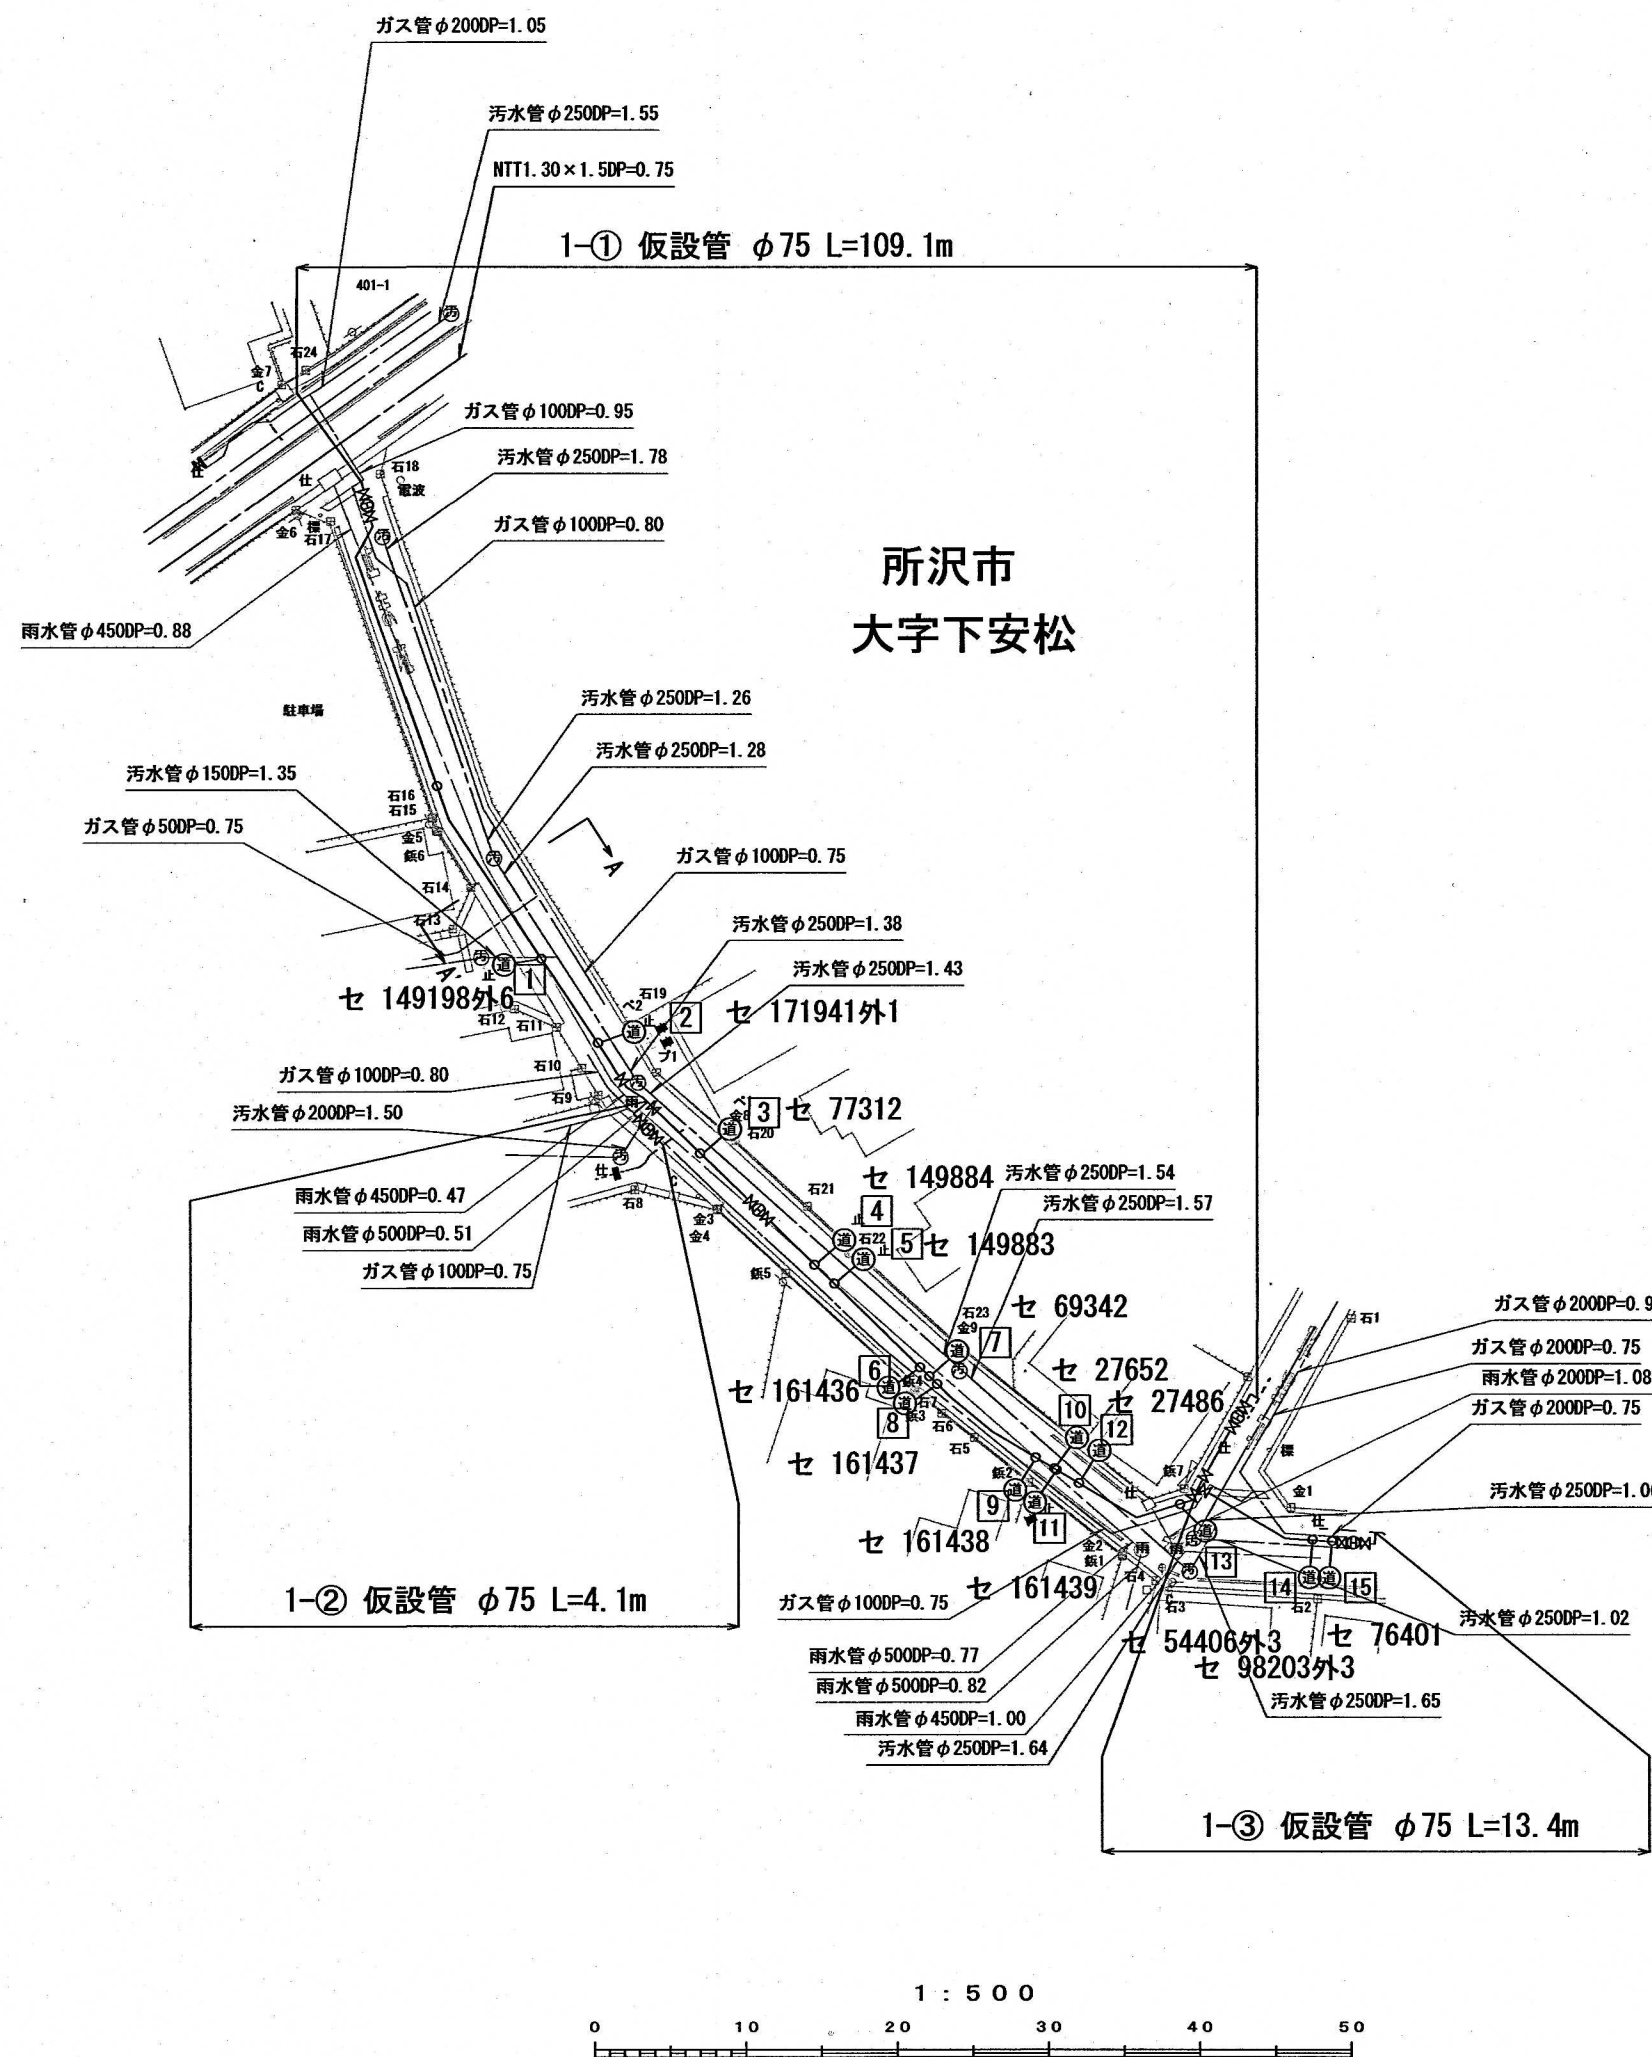

1	Φ50	2	Φ25	3	Φ25	4	Φ25	5	Φ25	6	Φ25
セ 149198外6		セ 171941外1		セ 77312		セ 149884		セ 149883		セ 161436	
道路接続		道路接続		道路接続		道路接続		道路接続		道路接続	
7	Φ30	8	Φ25	9	Φ25	10	Φ25	11	Φ25	12	Φ25
セ 69342		セ 161437		セ 161438		セ 27652		セ 161439		セ 27486	
道路接続		道路接続		道路接続		道路接続		道路接続		道路接続	
13	Φ25	14	Φ25	15	Φ25						
セ 54406外3		セ 98203外3		セ 76401							
道路接続		道路接続		道路接続							

割付図 S=FREE

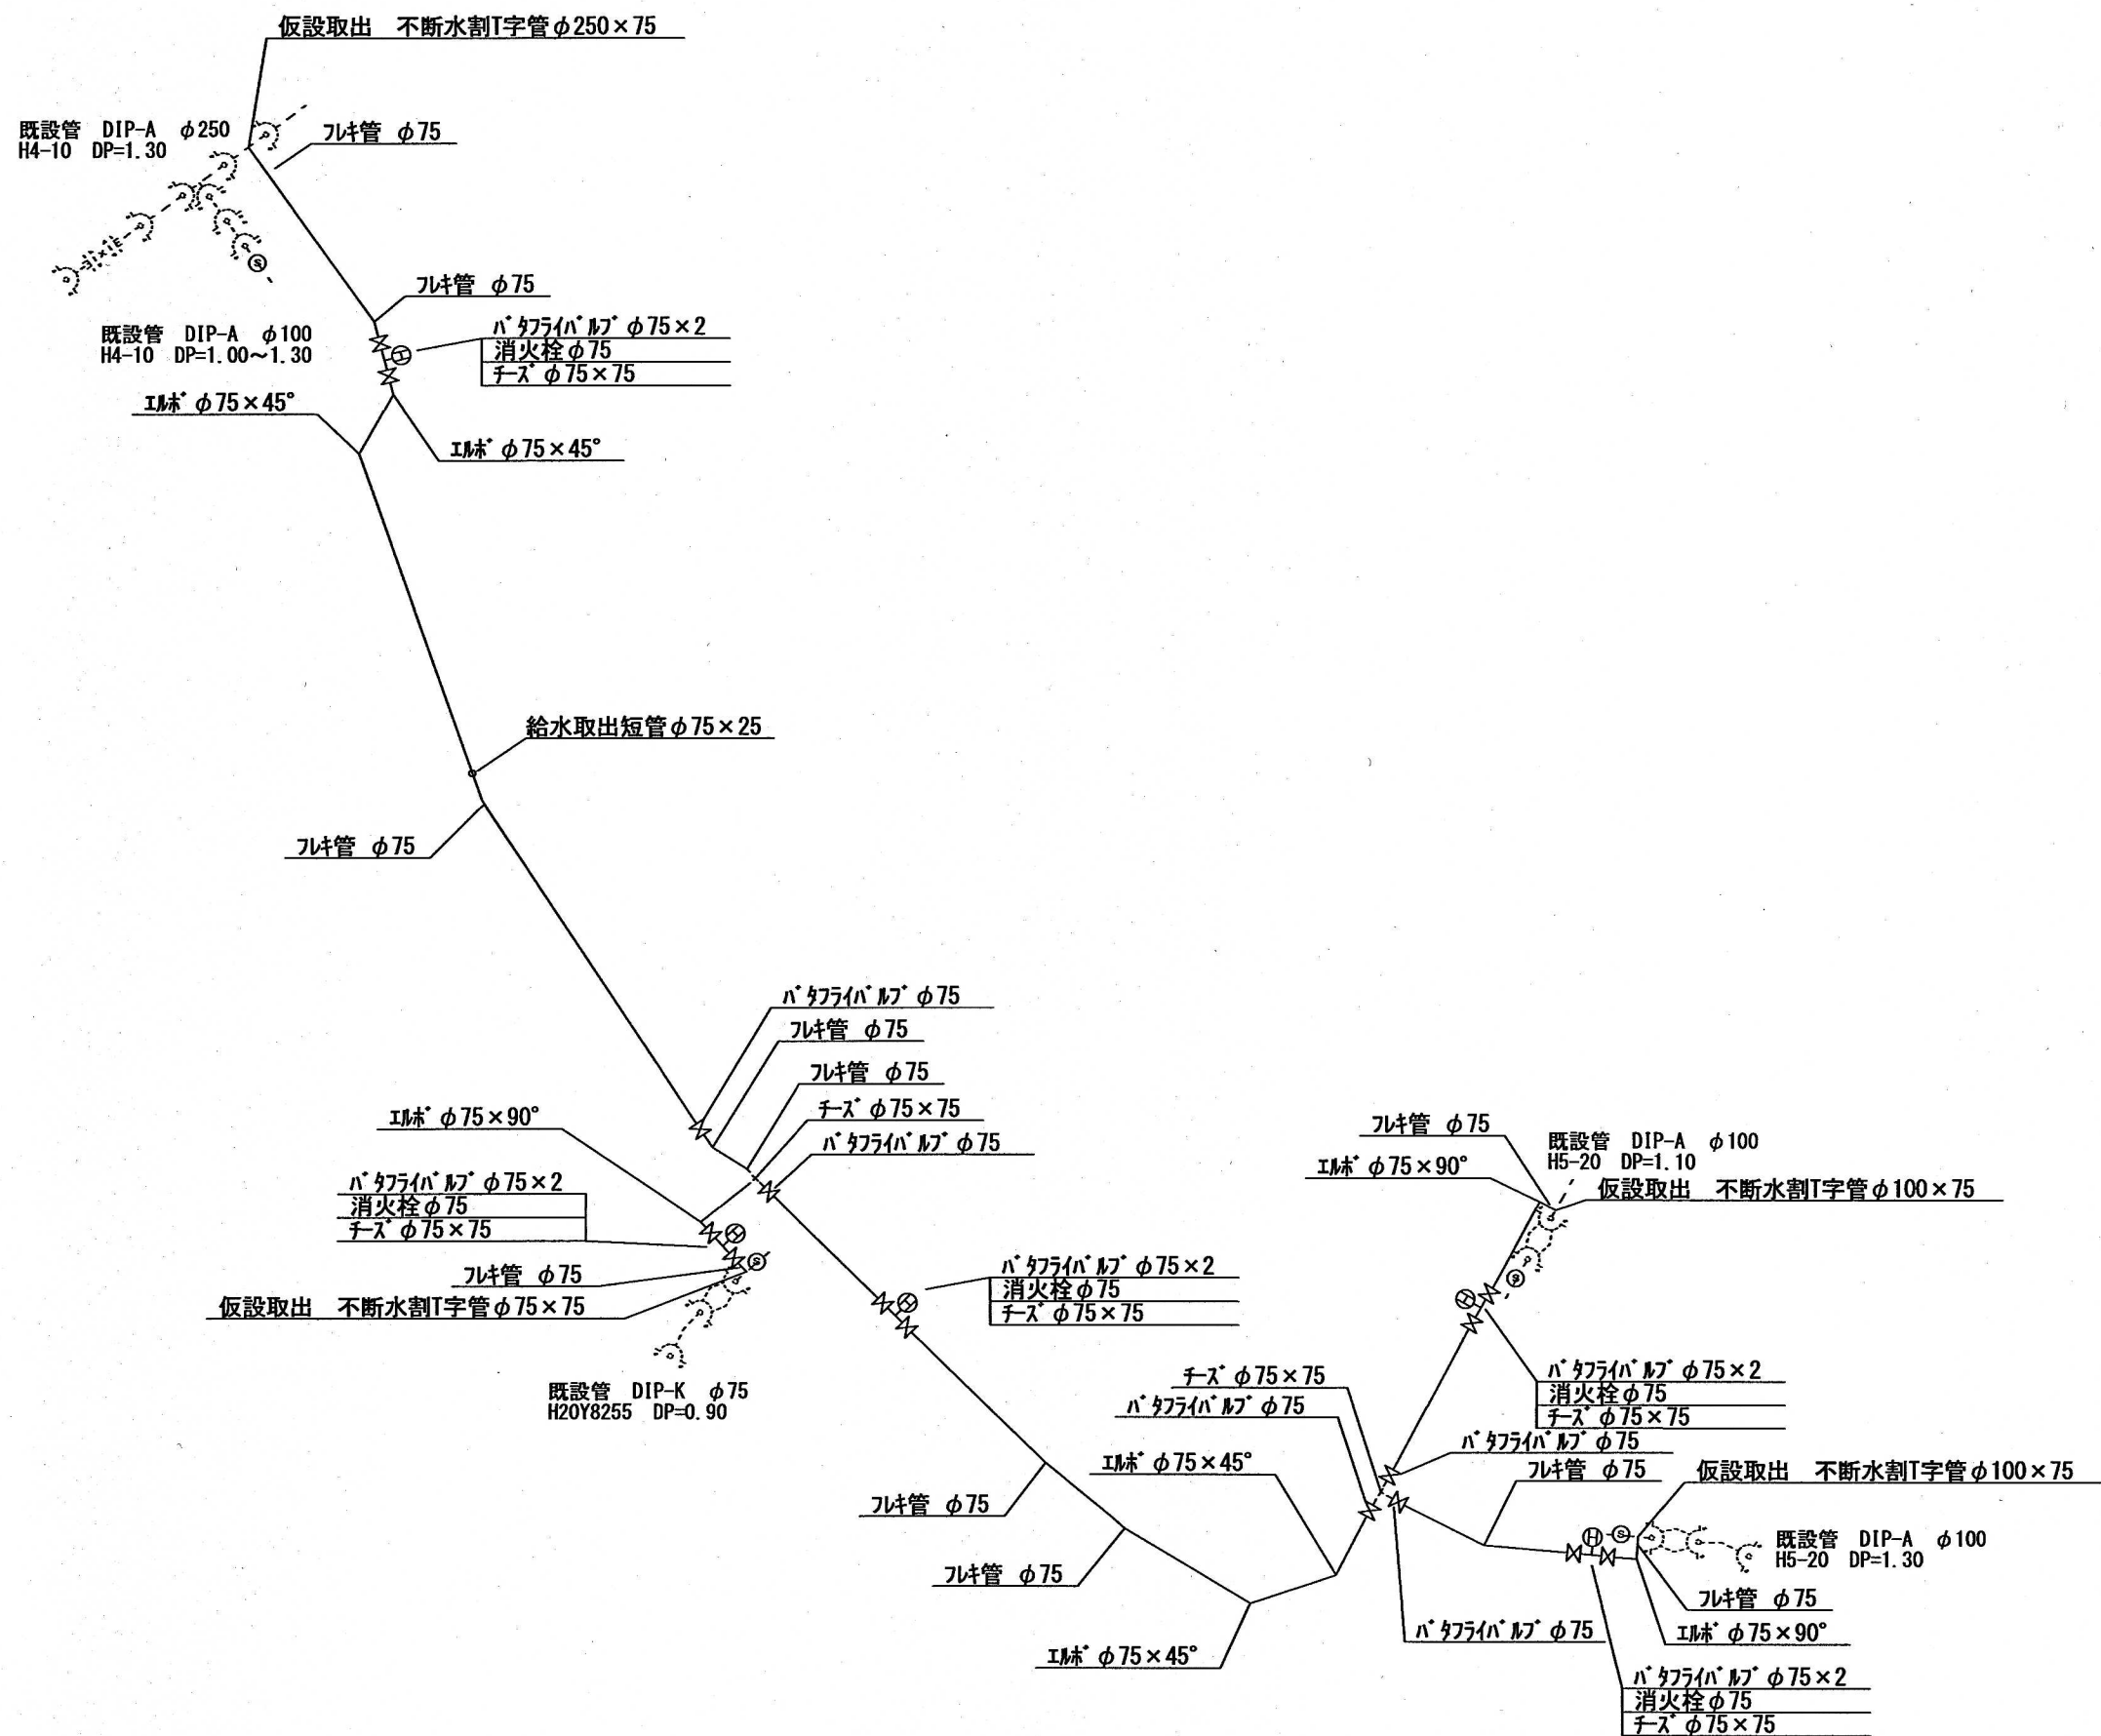

仮設配水管内訳

種別	形状寸法	単位	数量	備考
仮設配水管	φ75	m	126.6	
計		m	126.6	
仮設給水工	道路接続 φ50	箇所	1.0	
仮設給水工	道路接続 φ30	箇所	1.0	
仮設給水工	道路接続 φ25	箇所	13.0	
仮設消火栓	φ75×75	箇所	5.0	
仮設取出口	φ250×75	箇所	1.0	
仮設取出口	φ100×75	箇所	2.0	
仮設取出口	φ75×75	箇所	1.0	
仮設配管損料		式	1.0	
雑工		式	1.0	

※ 全て埋設配管とする



工事名	松井地区配水管更新第4号工事			
図名	仮設平面図・仮設配水管内訳・割付図	縮尺	図 示	
図番	2/2	工番	8206	設計 令和8年8月
所沢市上下水道局				