

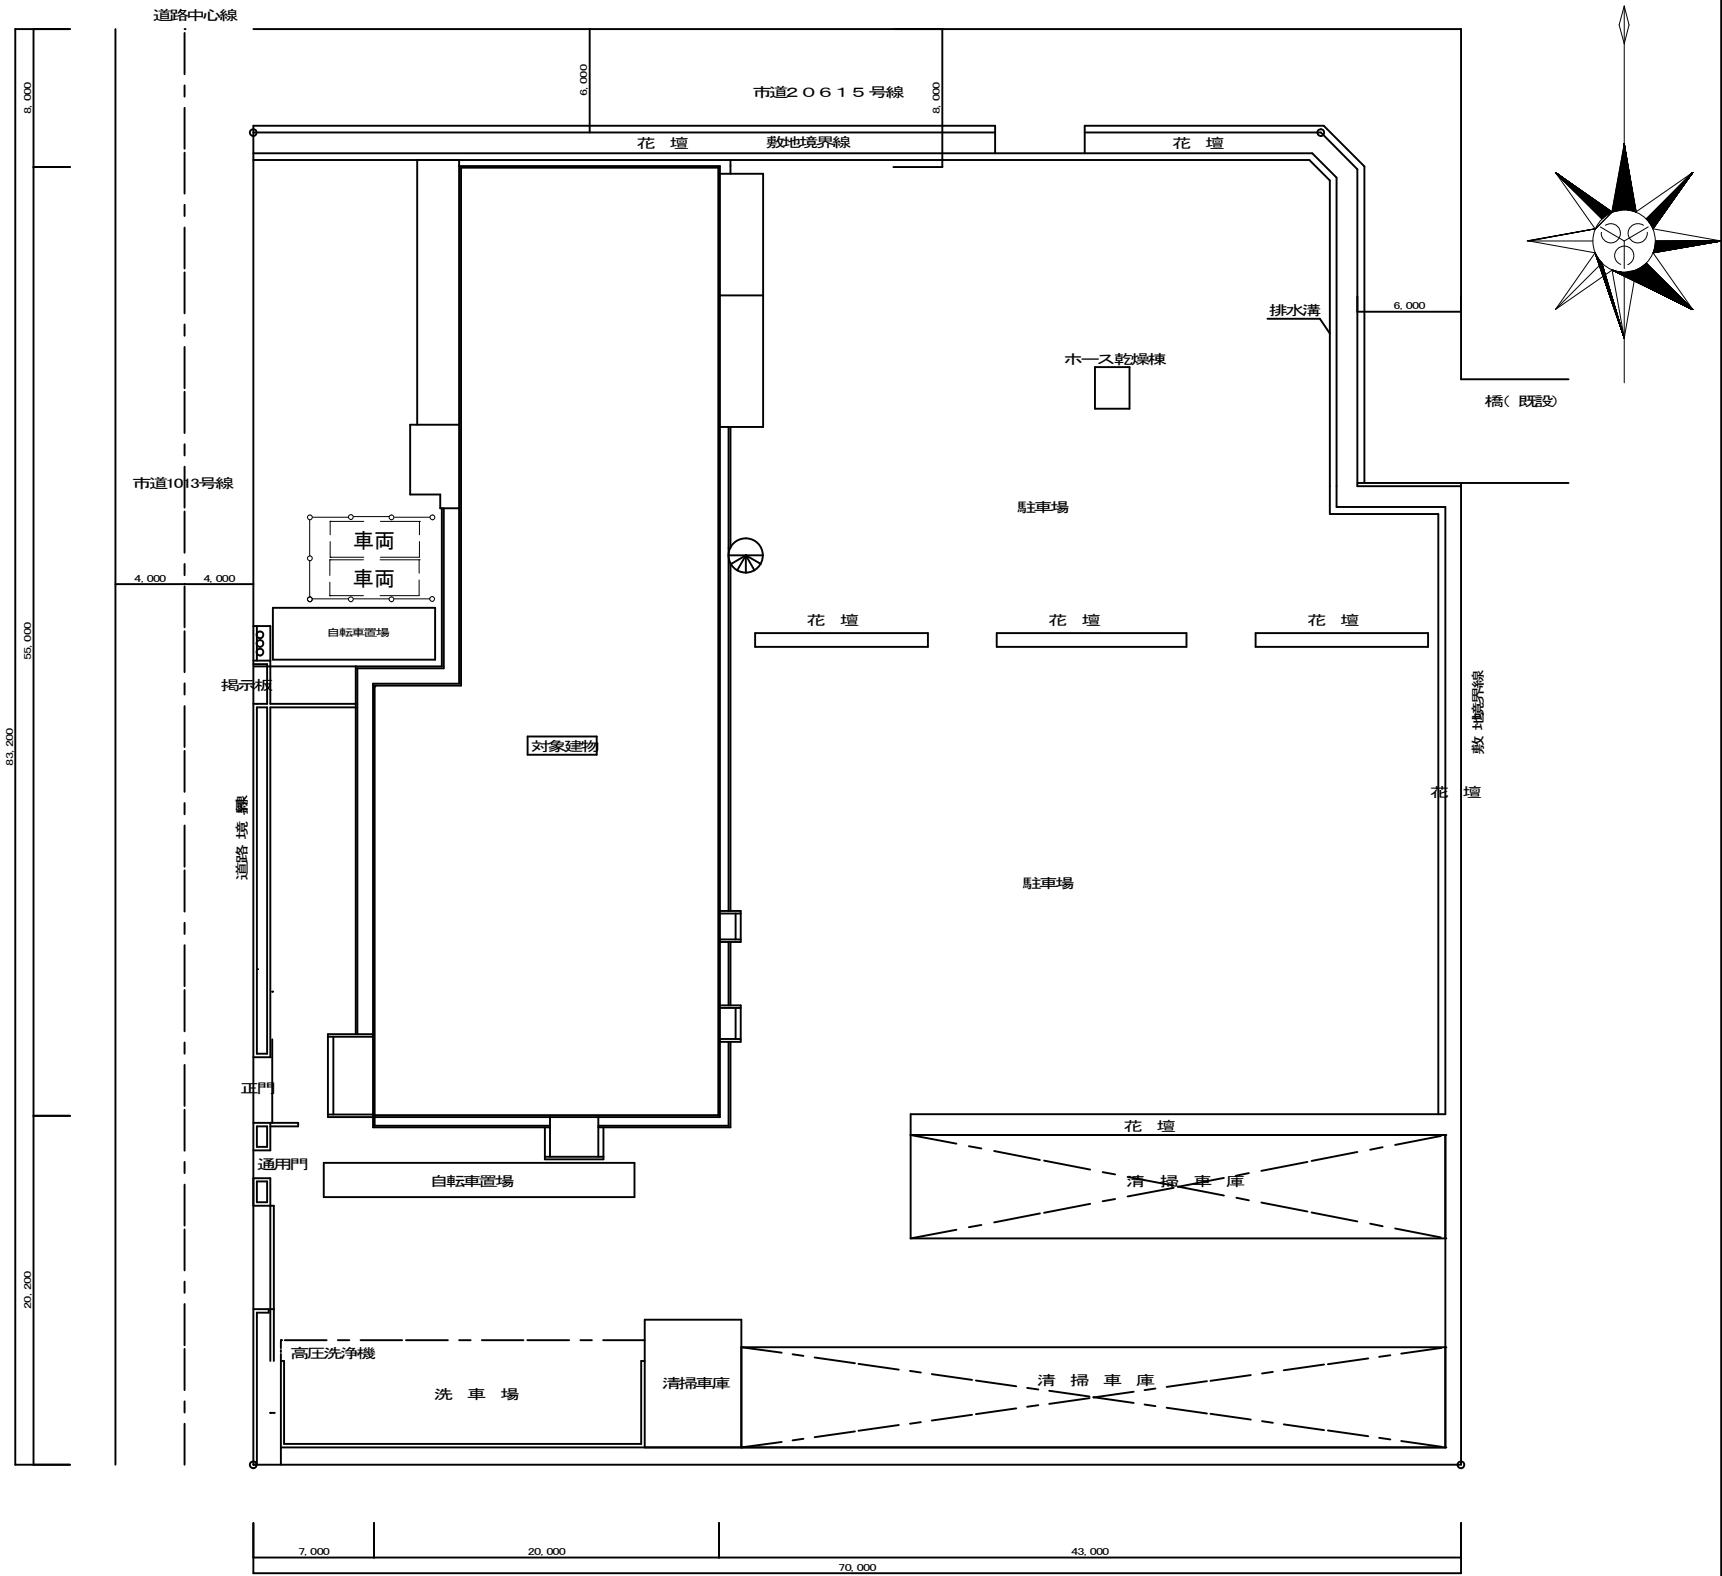
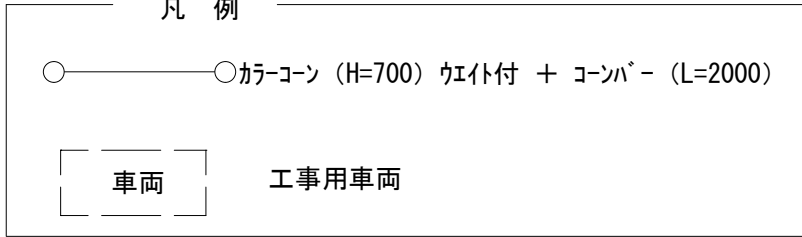


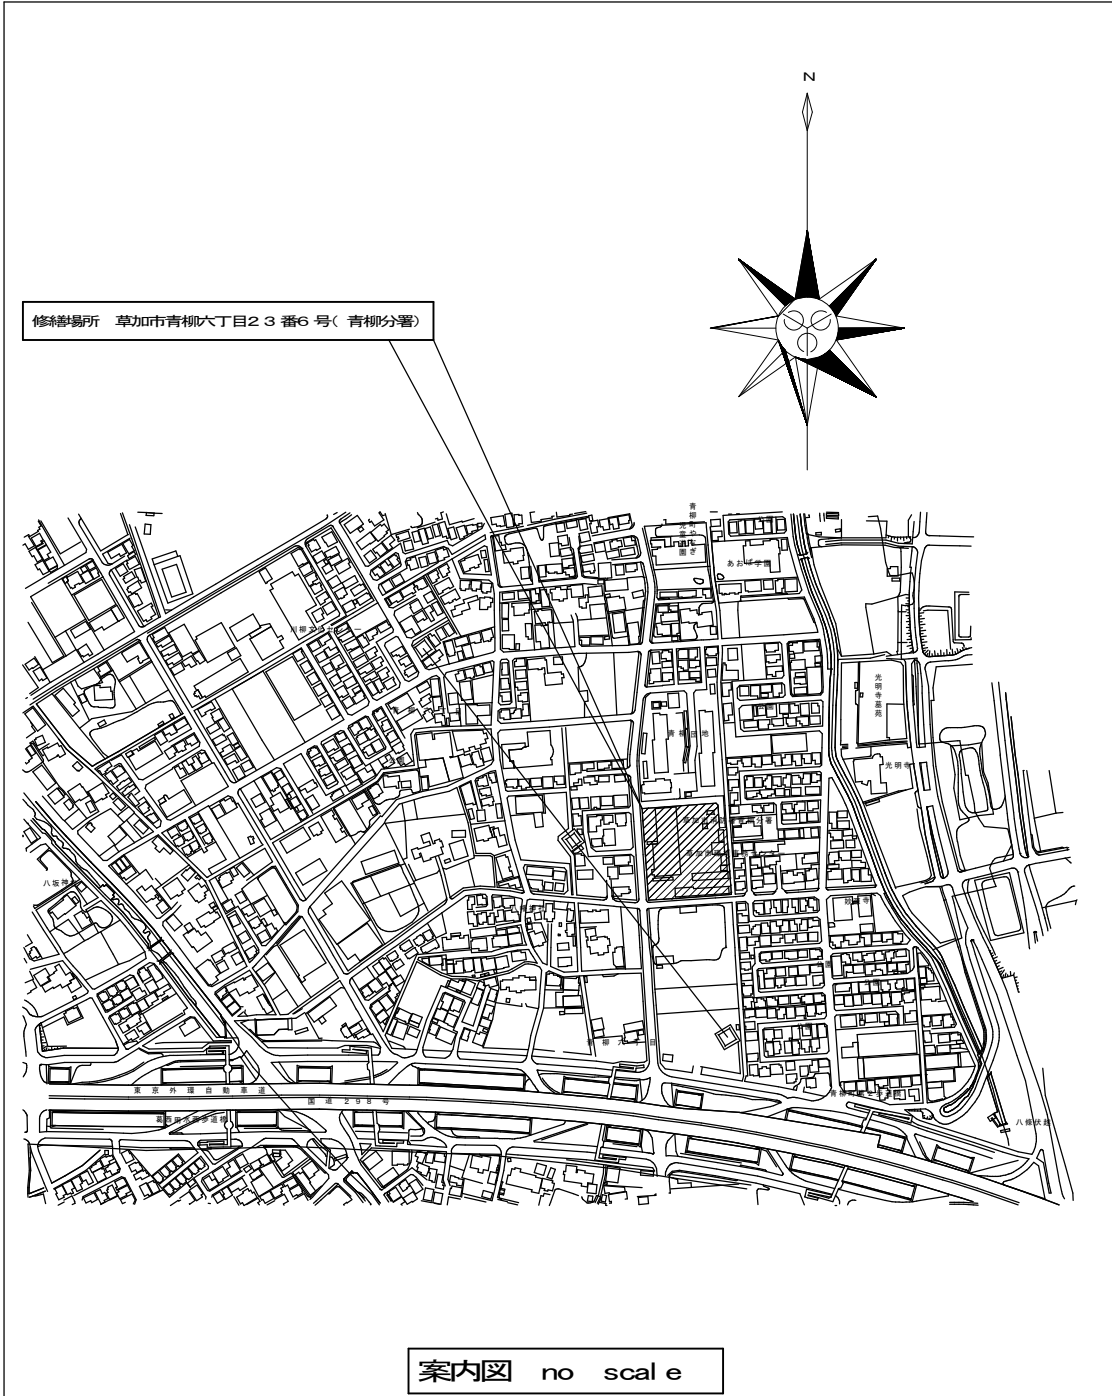


配置図・仮設計画図(参考) S=1/300(A2)

修繕名		草加消防署青柳分署及び北分署高圧設備修繕						設計図	
図面番号		案内図・配置図・仮設計画図（参考）（青柳分署）							
1	縮尺		設計年月		課長	課長補佐	係長	照合	担当
	図示		令和8年(2026年)7月						
	草加市総合政策部公共建築課								

修繕名	草加消防署青柳分署及び北分署高圧設備修繕						設計図
図面番号	配置図（青柳分署）						
2	図面名称						
	縮尺	設計年月	課長	課長補佐	係長	照合	担当
	図示	令和8年(2026年)7月					
草加市総合政策部公共建築課							

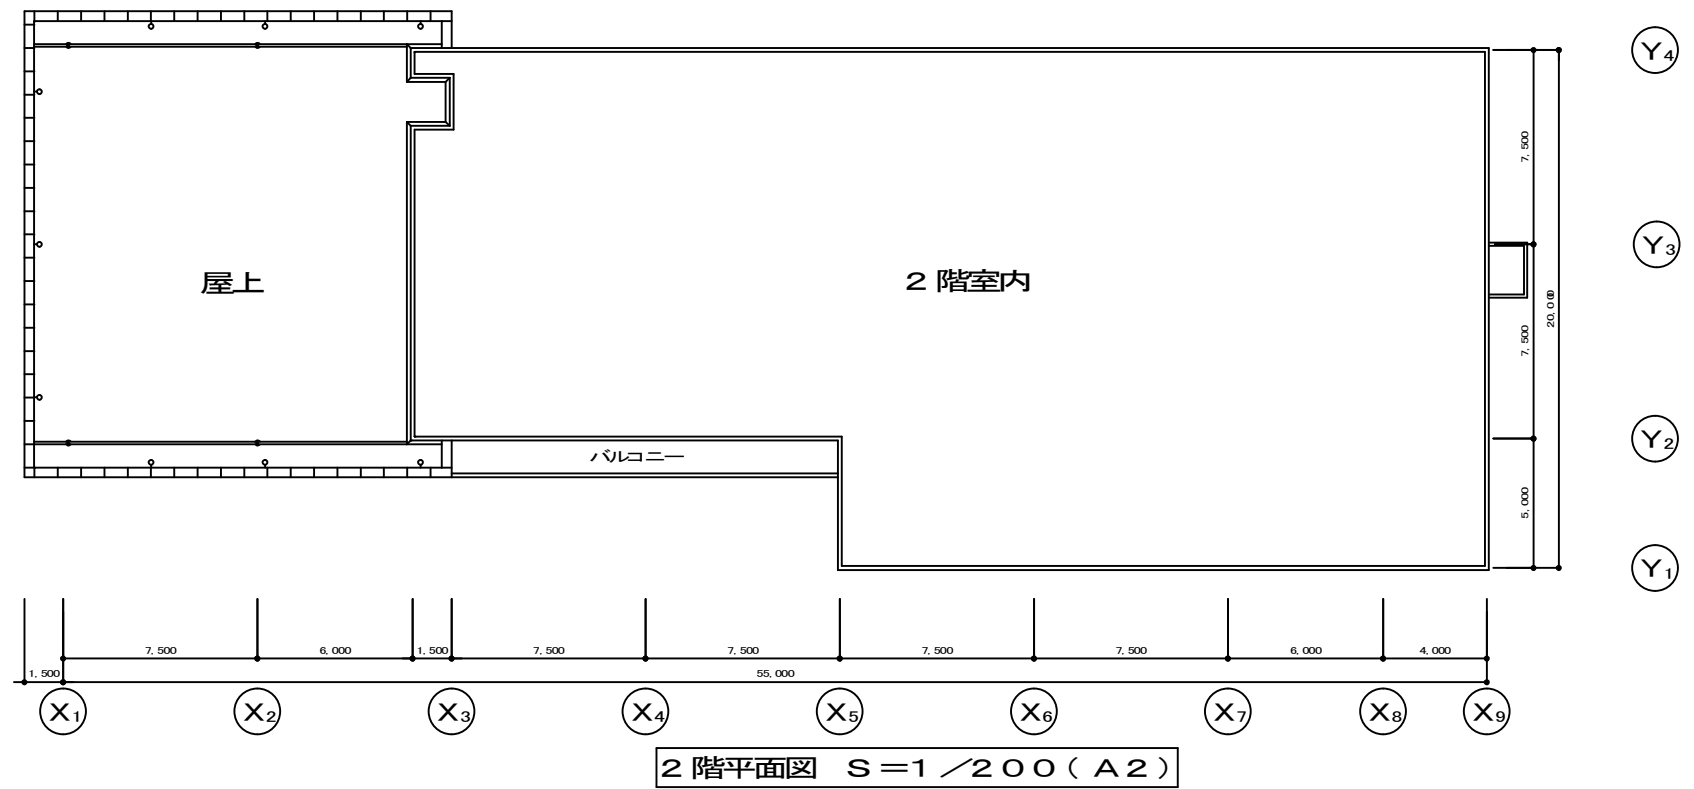

電線	6kV EM-CET (EE) 38sq	新設	24m程度
電線管	G (70)	新設	24m程度
電線	6kV CVT38sq	撤去	24m程度
電線管	G (70)	撤去	24m程度

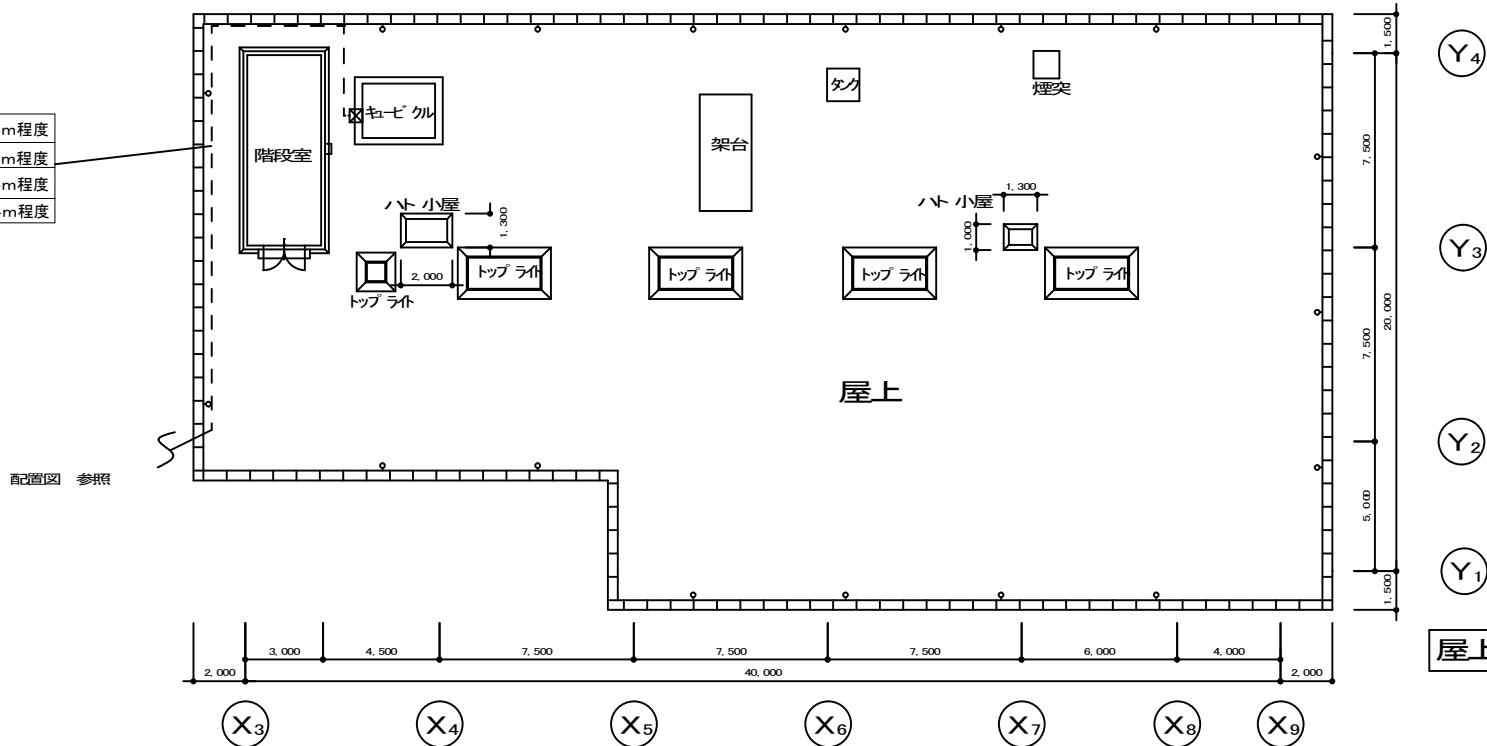

図中特記なき配線は下記による。

記号	改修前	改修後	電線管
-----	6kV CVT38sq (管内) 【撤去】	6kV EM-CET (EE) 38sq (管内) 【新設】	G (70) 【撤去・新設】 既存ダクト再使用



凡例

記号	名称	仕様・形状	改修内容	備考
☒	プルボックス	SUS製 400×400×400 WP	新設	

修繕名	草加消防署青柳分署及び北分署高圧設備修繕				設計図
図面番号	図面名称	2階・屋上平面図 (青柳分署)			
3	縮尺	設計年月	課長	課長補佐	係長
	図示	令和8年(2026年)7月			
草加市総合政策部公共建築課					




案内図 NO SCALE

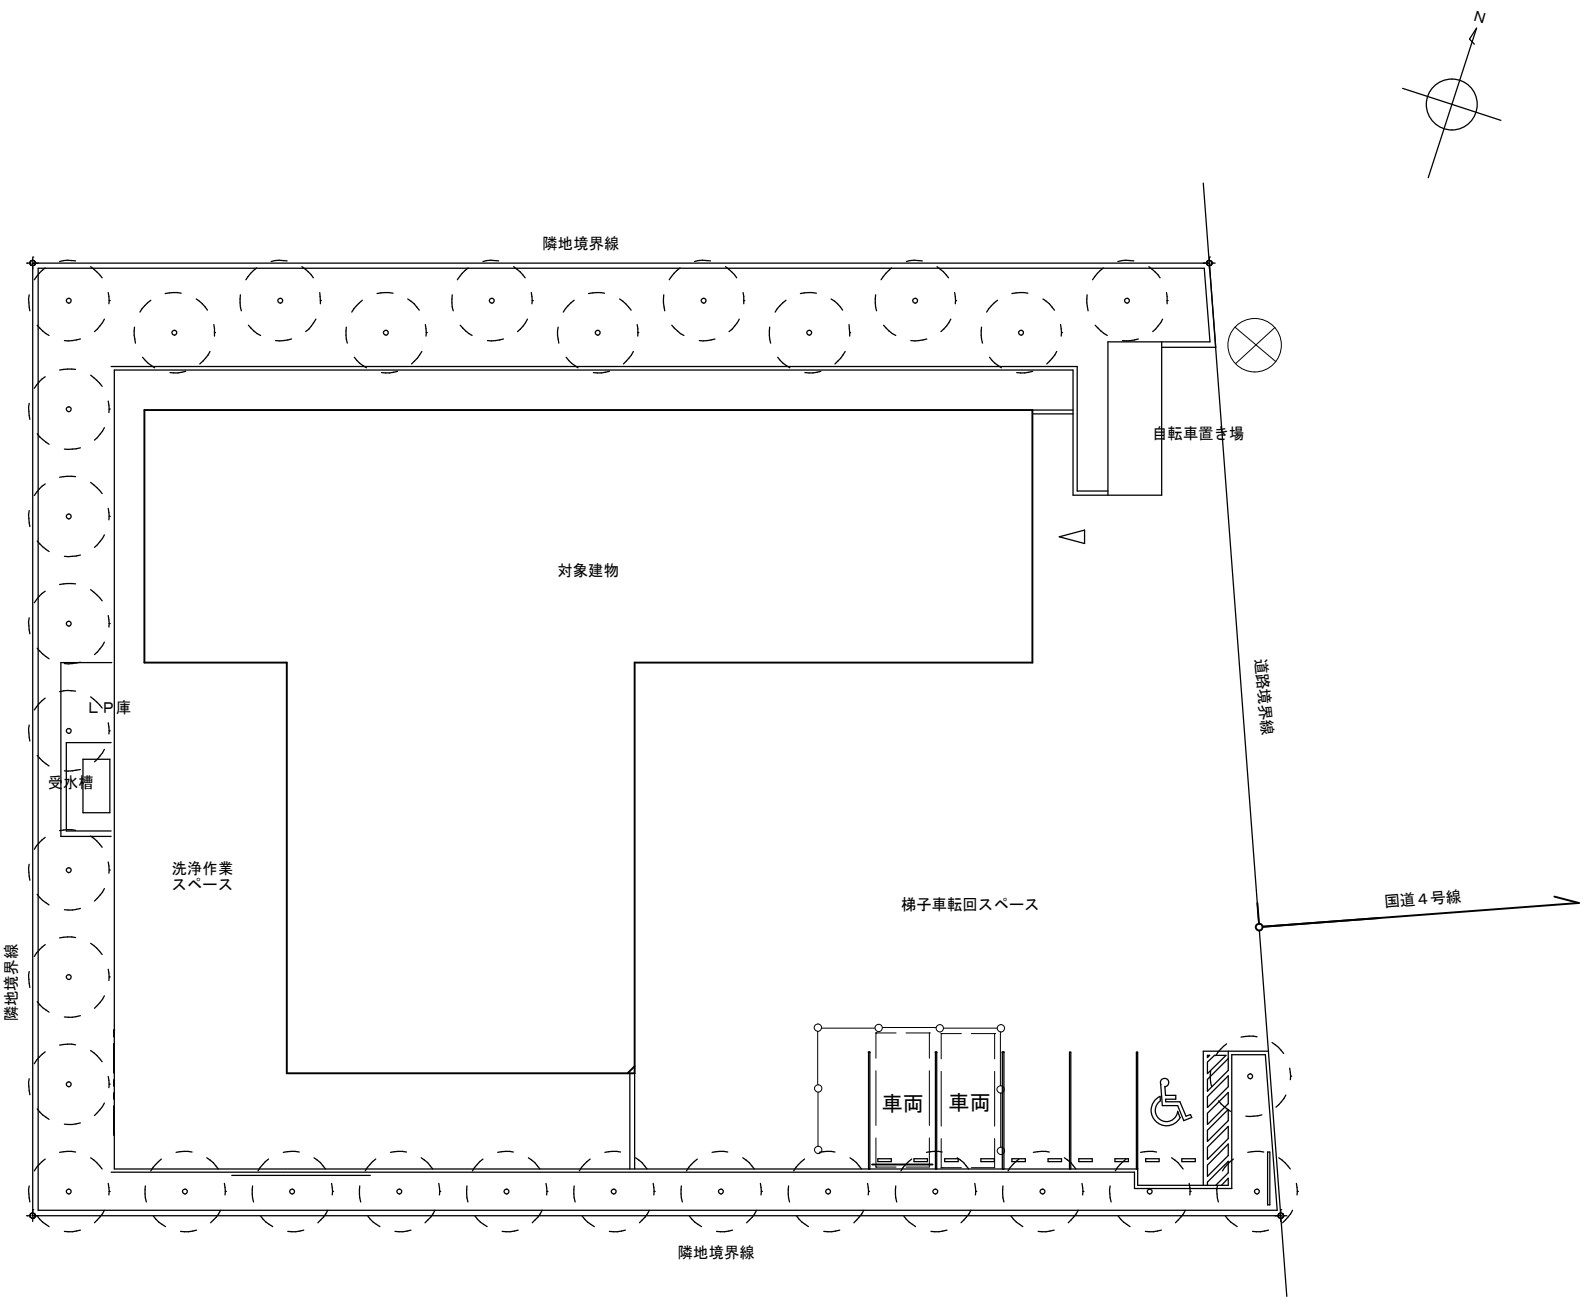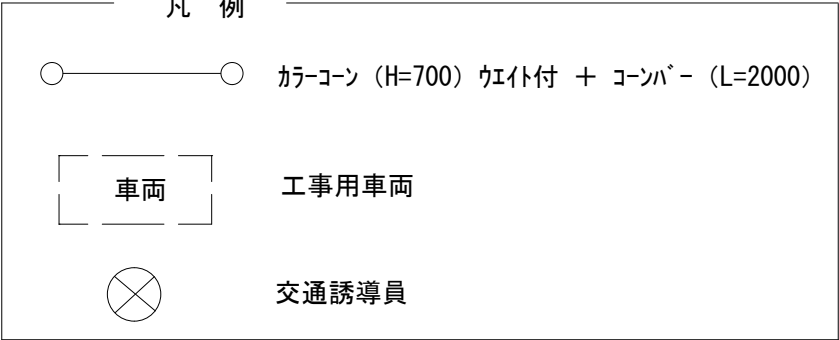

配置図・仮設計画図（参考） S=1/200（A2）

修繕名		草加消防署青柳分署及び北分署高圧設備修繕					設計図	
図面番号	図面名称	案内図・配置図・仮設計画図（参考）（北分署）						
4	縮 尺	設 計 年 月	課 長	課長補佐	係 長	照 合	担 当	
	図示	令和8年（2026年）7月						
	草加市総合政策部公共建築課							

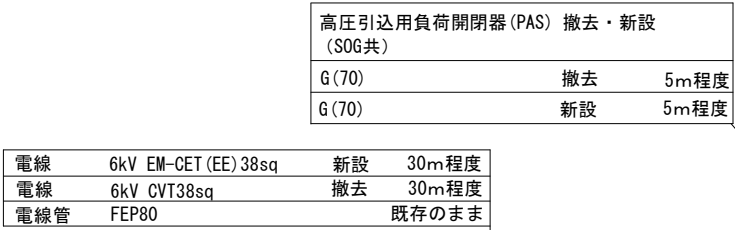


凡例




図中特記なき配線は下記による。

※端末処理材含む（屋外：耐塩）

修繕名		草加消防署青柳分署及び北分署高圧設備修繕					設計図	
図面番号	図面名称	配置図（北分署）						
5	縮尺	設計年月	課長	課長補佐	係長	照合	担当	
	図示	令和8年（2026年）7月						
	草加市総合政策部公共建築課							

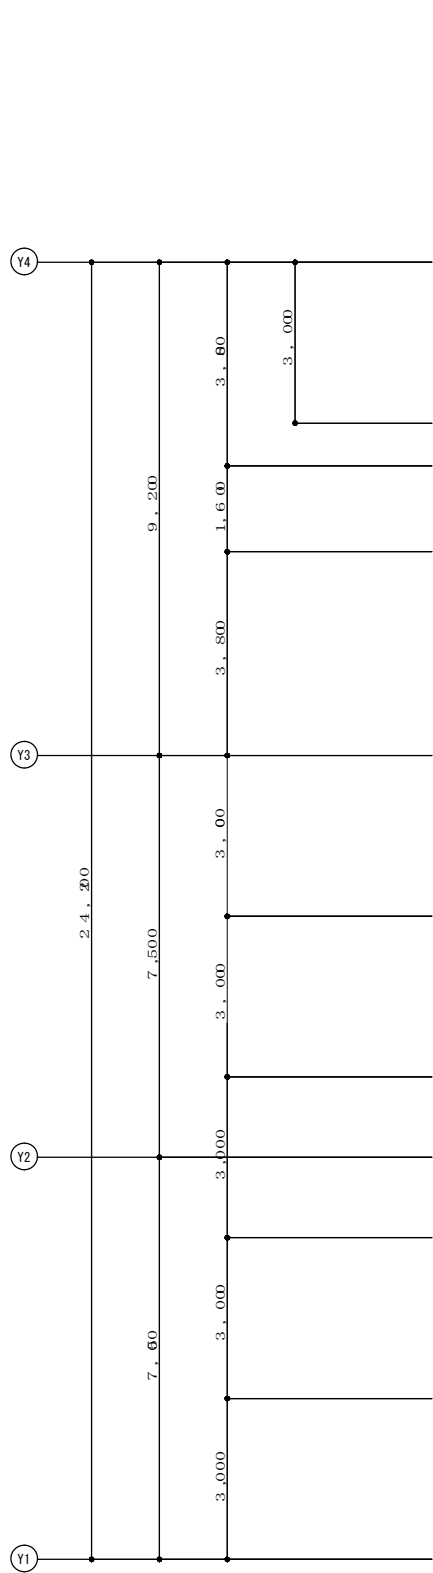

2 階平面図 S=1:100 (A2)

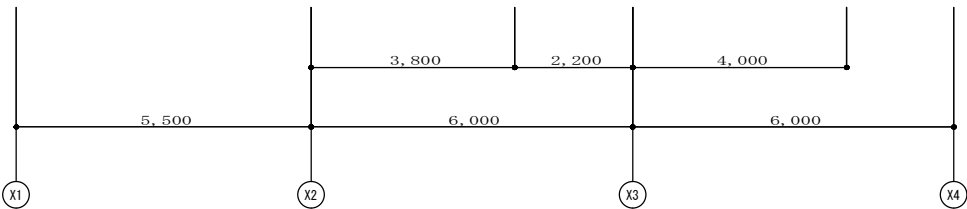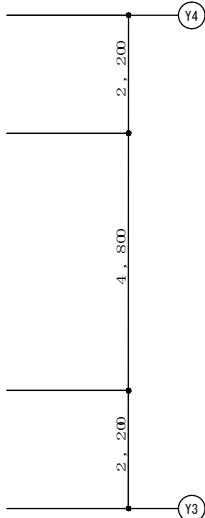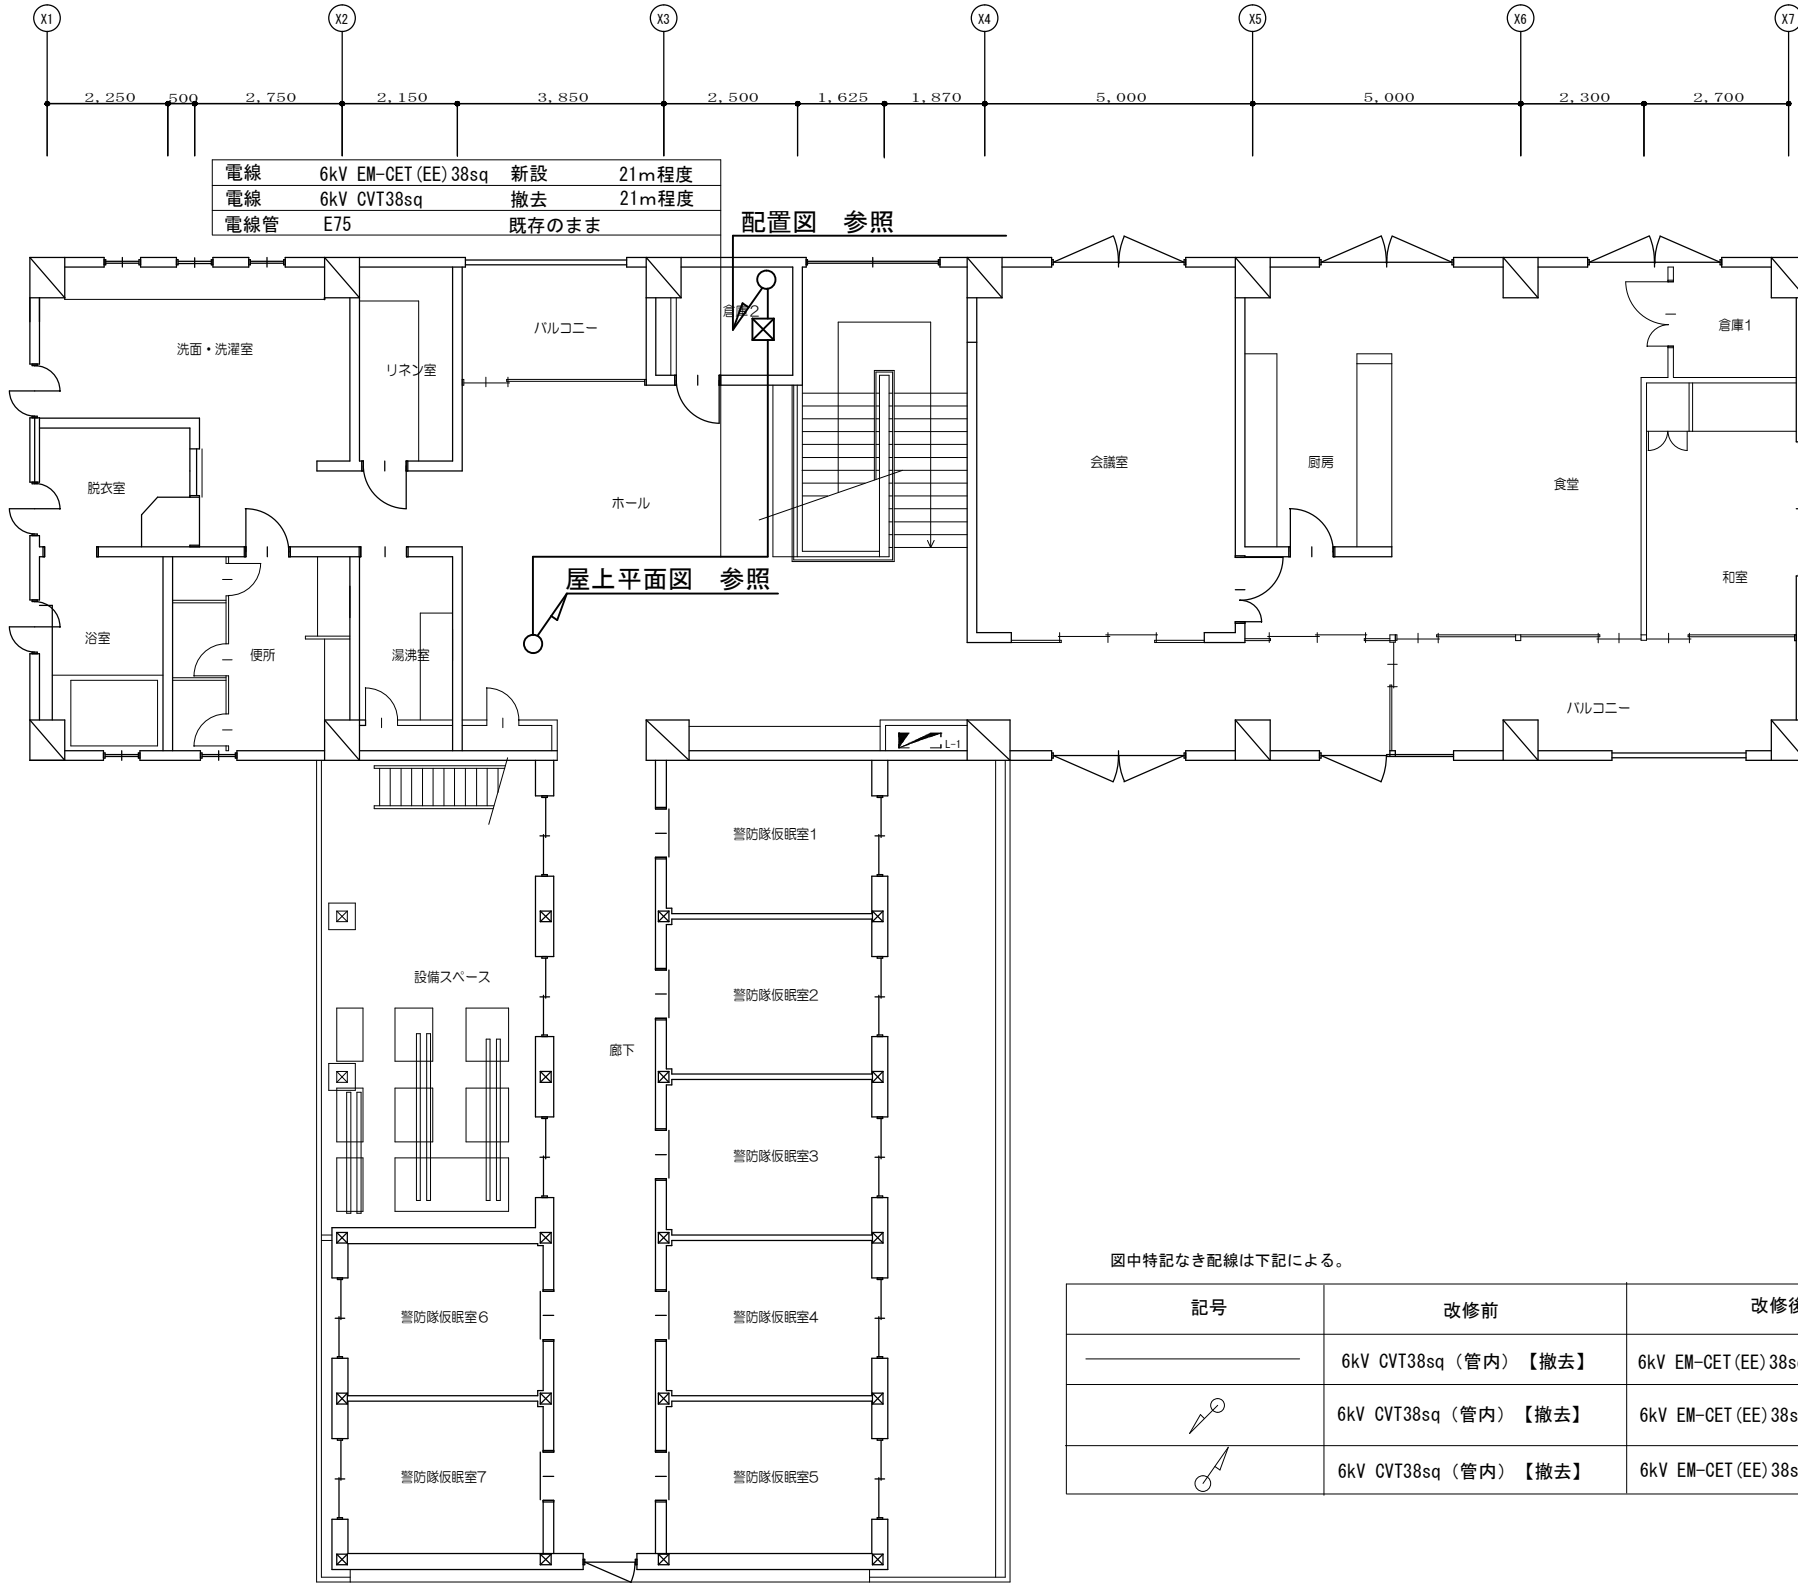


図中特記なき配線は下記による。

記号	改修前	改修後	電線管	備考
————	6kV CVT38sq (管内) 【撤去】	6kV EM-CET (EE) 38sq (管内) 【新設】	E (75) 【既設】	電線管は残置
↙	6kV CVT38sq (管内) 【撤去】	6kV EM-CET (EE) 38sq (管内) 【新設】	E (75) 【既設】	引下げ
↗	6kV CVT38sq (管内) 【撤去】	6kV EM-CET (EE) 38sq (管内) 【新設】	E (75) 【既設】	引上げ

2FL～RFL : 3600
1FL～2FL : 5100

修繕名		草加消防署青柳分署及び北分署高圧設備修繕					設計図	
図面番号	図面名称	2 階平面図（北分署）						
6	縮 尺	設 計 年 月	課 長	課長補佐	係 長	照 合	担 当	
	1/100 (A2)	令和8年（2026年）7月						
	草加市総合政策部公共建築課							

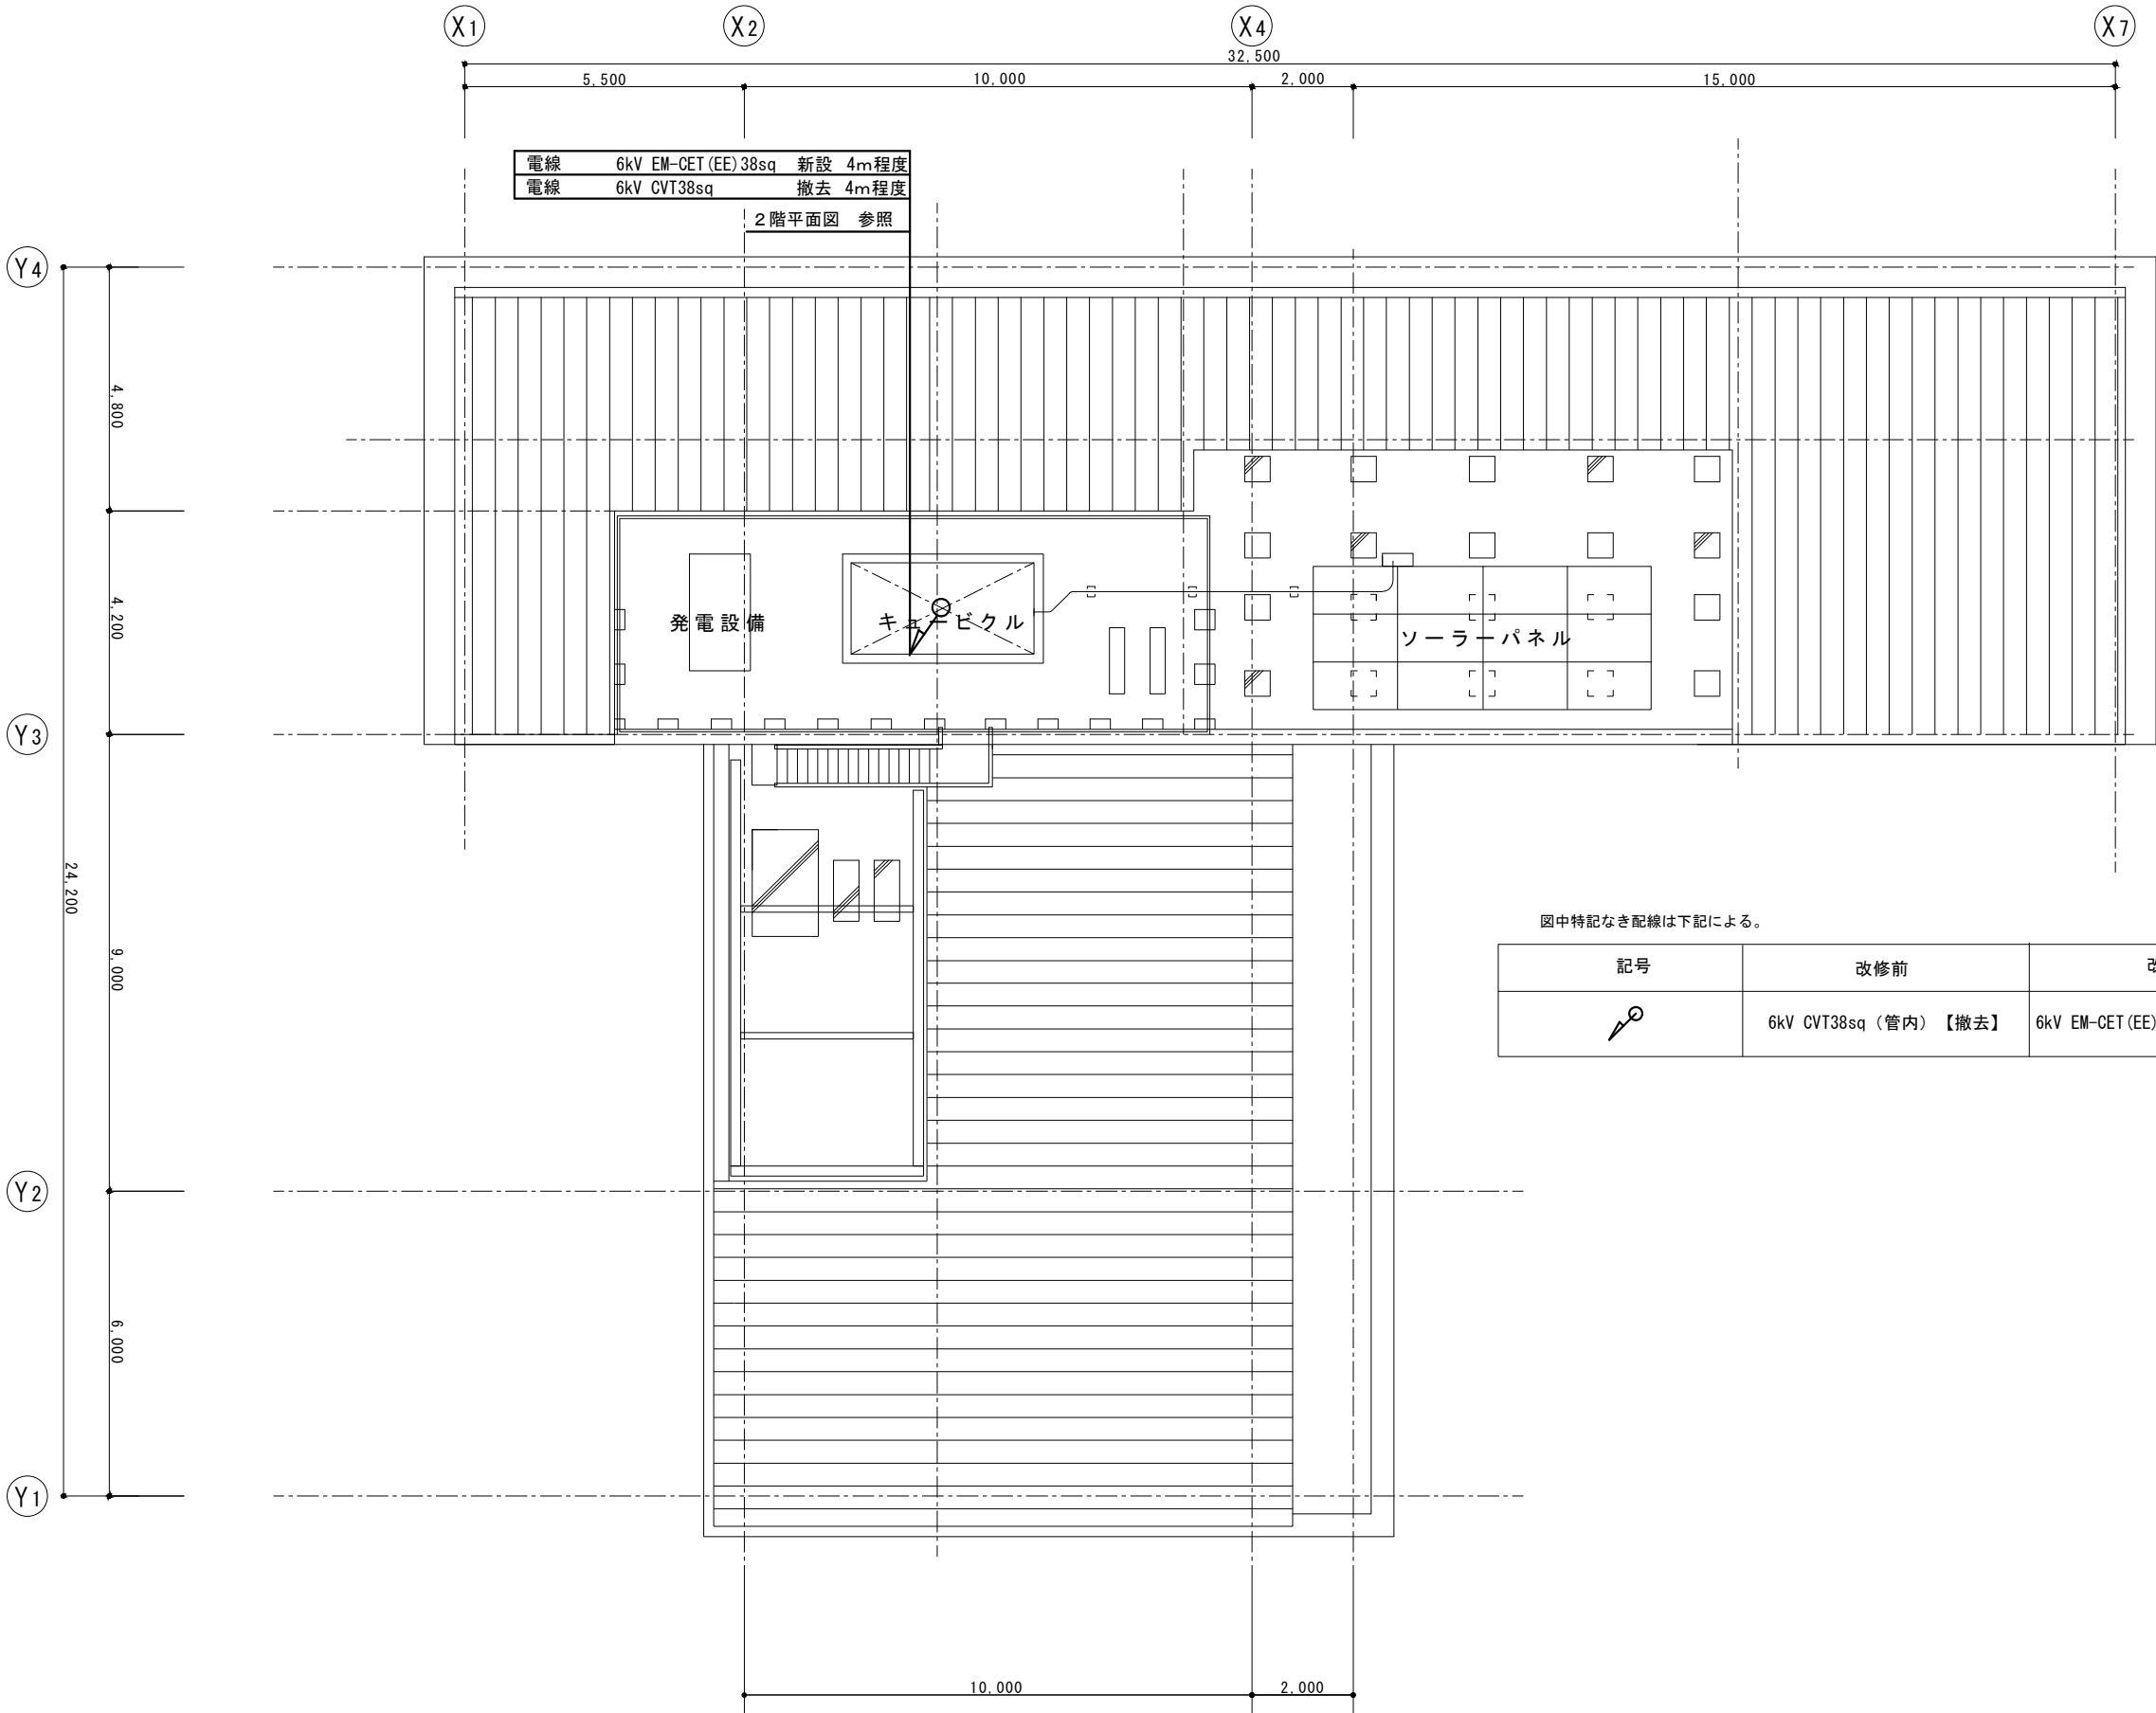

屋上平面図 S=1:100 (A2)

修繕名		草加消防署青柳分署及び北分署高圧設備修繕						設計図
7	図面番号	屋上平面図 (北分署)						
	図面名称	縮尺	設計年月	課長	課長補佐	係長	照合	担当
		1/100 (A2)	令和8年 (2026年) 7月					
草加市総合政策部公共建築課								