



No. 01-No. 01' 1/30

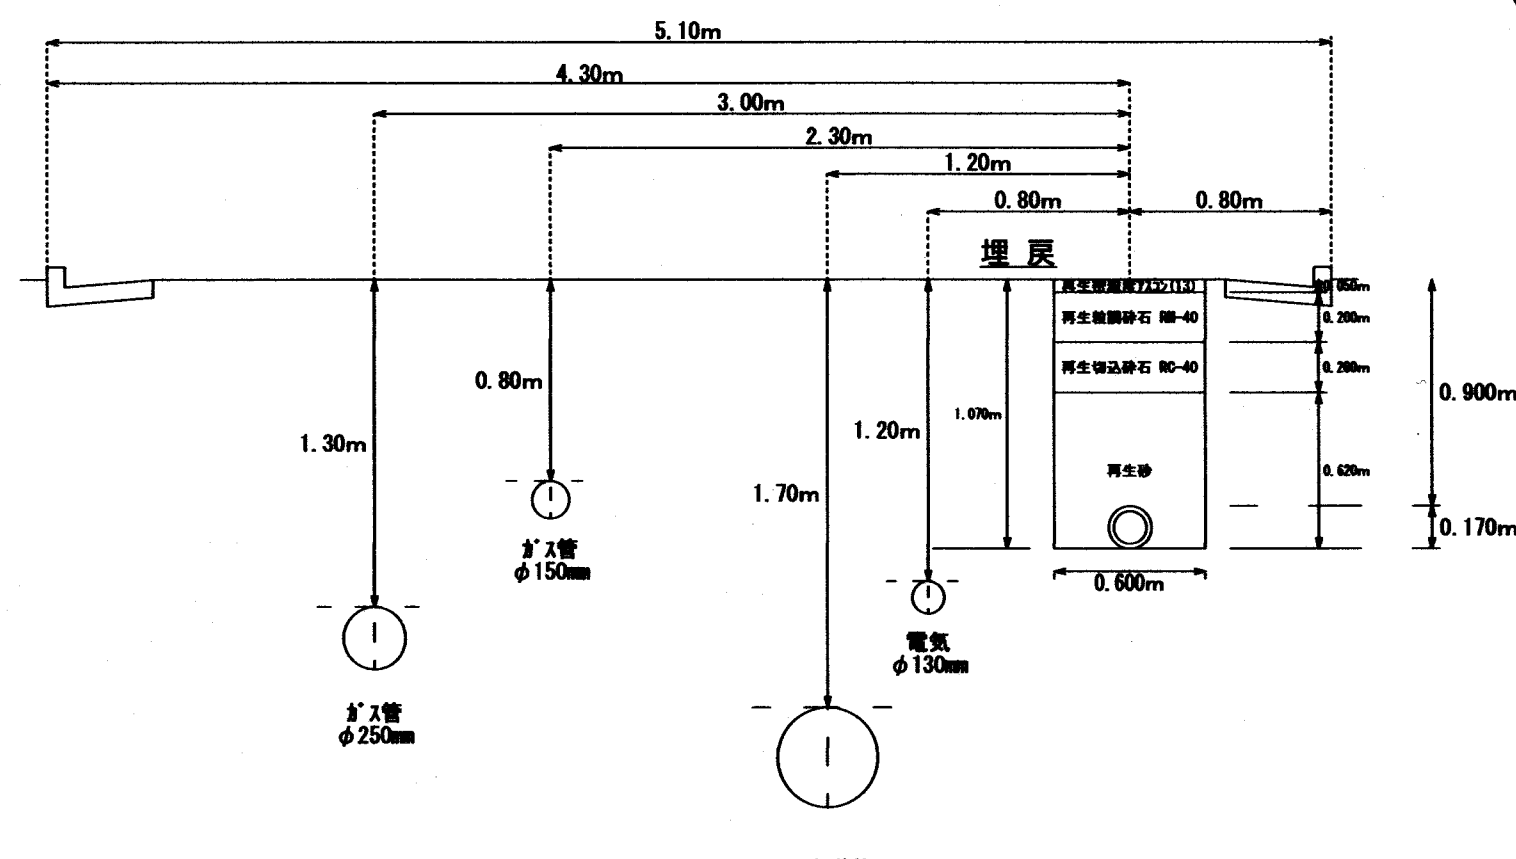

2-1 DIP GX形 φ100mm L=160.2m
45型 160.2m

1-2 DIP GX形 φ100mm L=69.1m
35型 69.1m

4-1 DIP GX形 φ100mm L=64.0m
35型 64.0m

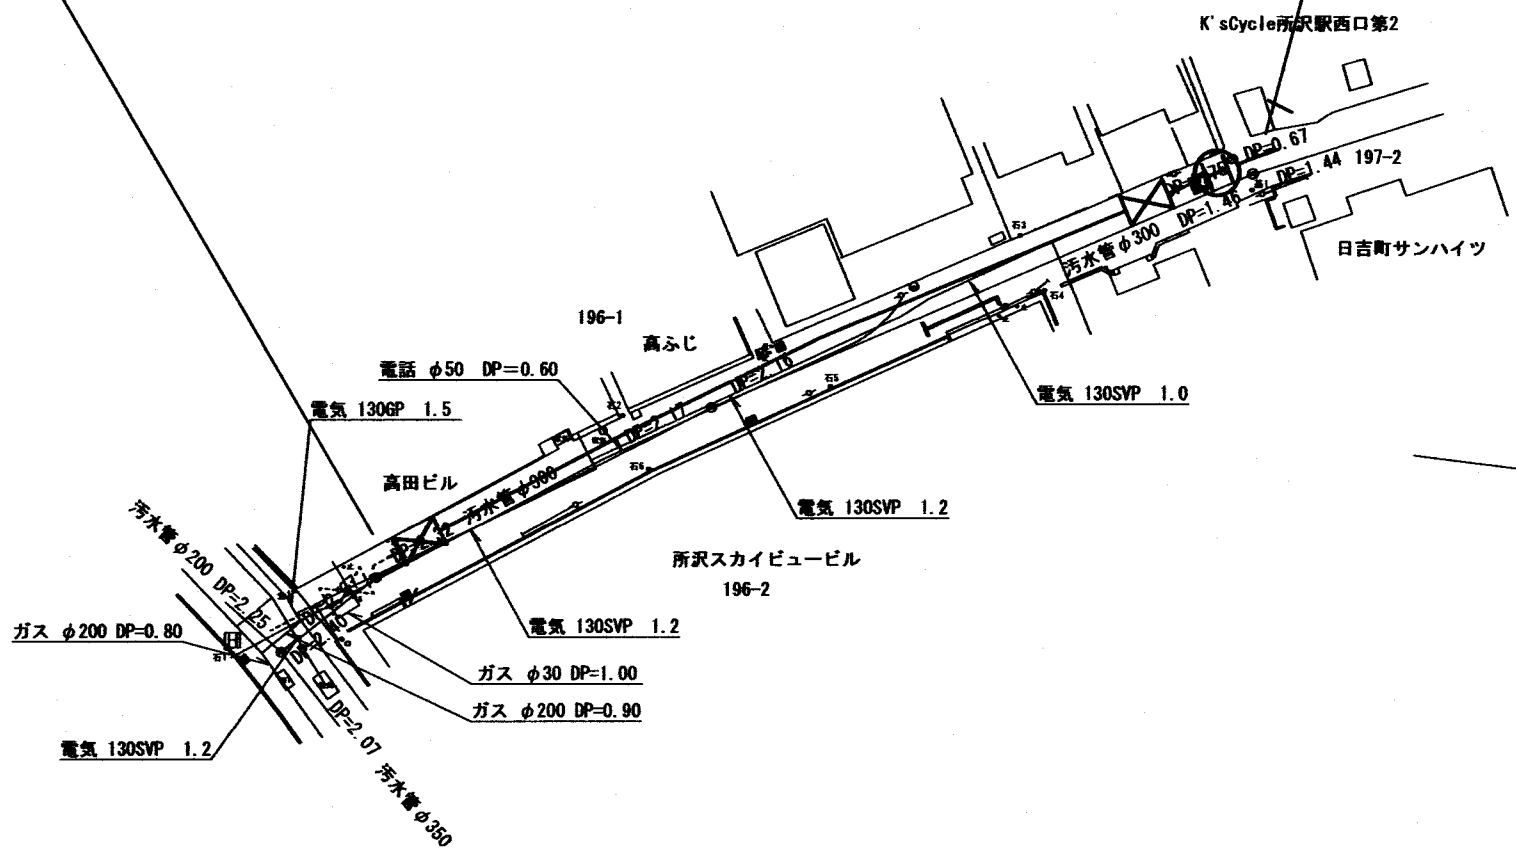


1-1 DIP GX形 φ150mm L=153.6m
45型 153.6m


1-4 DIP GX形 φ100mm L=3.9m
45型 3.9m



路面復旧組成図 S=FREE

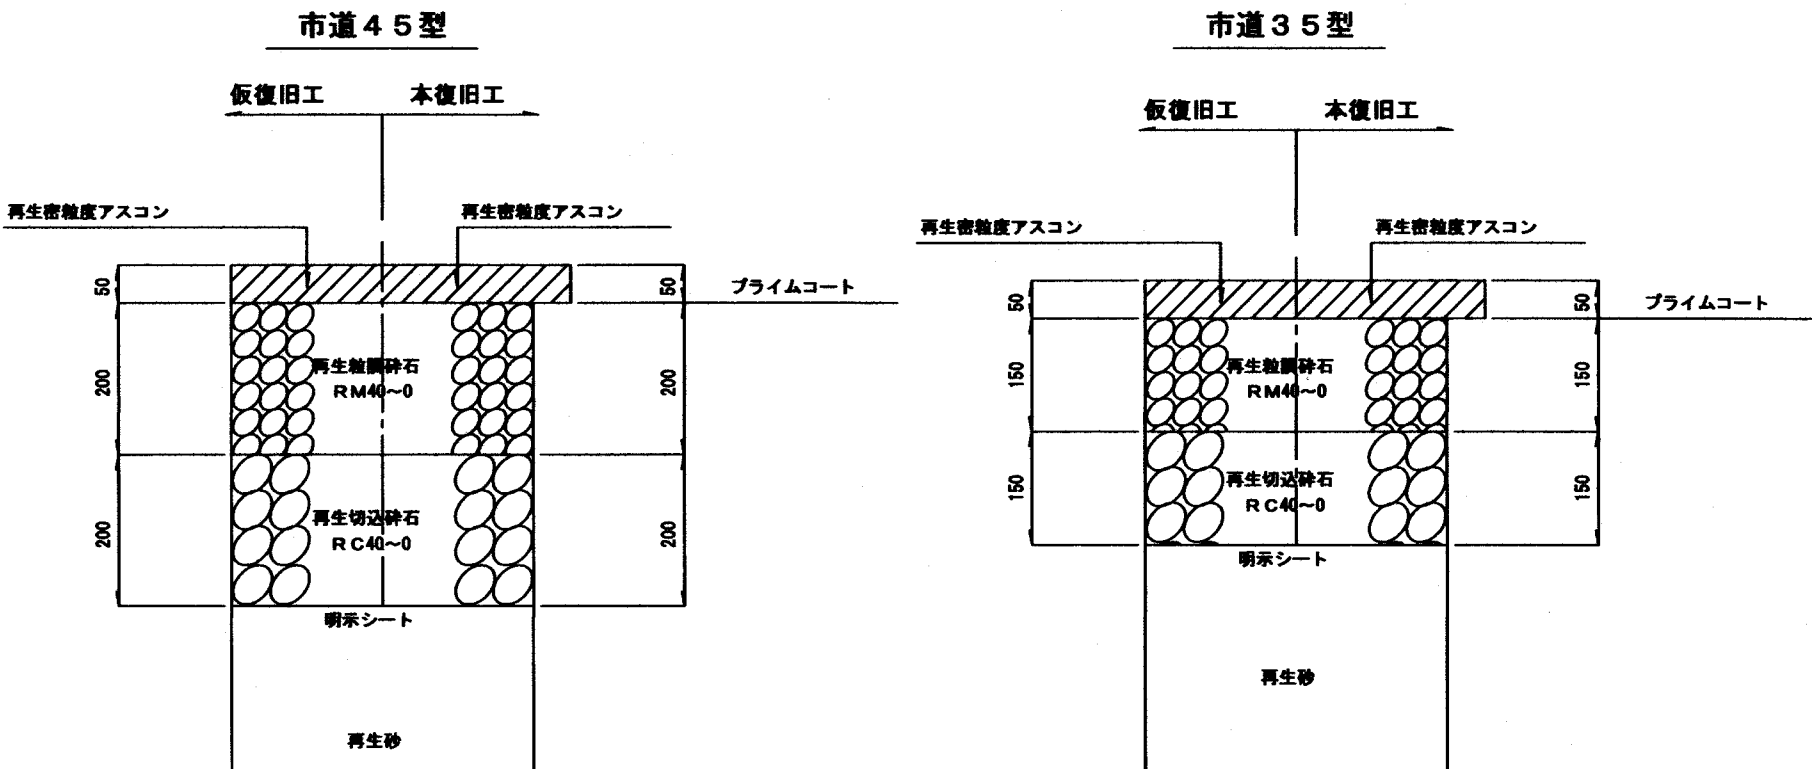

No. 02-No. 02' 1/30

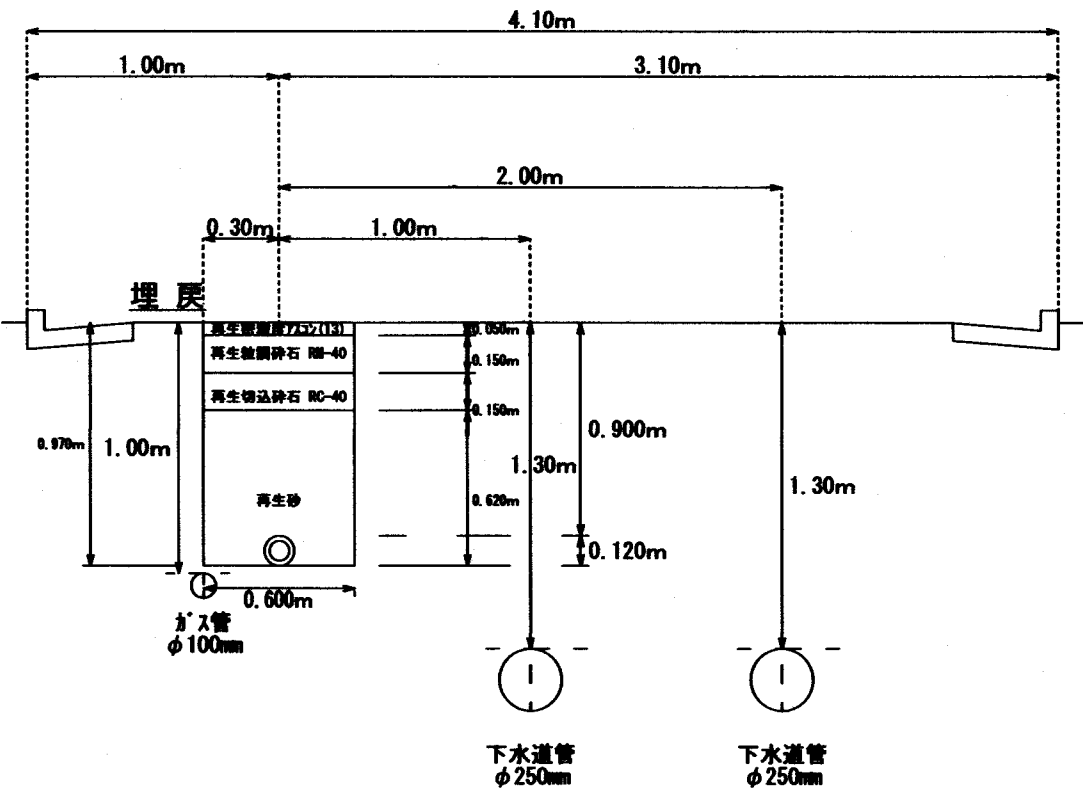


工事内訳

種別	形状寸法	単位	数量	備考
配水管布設工	φ150	m	153.6	1種管 GX形 内面エポキシ樹脂粉体塗装
配水管布設工	φ100	m	662.9	1種管 GX形 内面エポキシ樹脂粉体塗装
計		m	816.5	
仕切弁設置工	φ150	基	2.0	水道用ソフトシル弁 (GX形)
仕切弁設置工	φ100	基	15.0	水道用ソフトシル弁 (GX形)
消火栓設置工	φ150×φ75	基	2.0	補修弁レバー式
消火栓設置工	φ100×φ75	基	7.0	補修弁レバー式
給水装置分岐管工	φ50・φ30・φ25	箇所	73.0	
本復旧工	t=5cm	m ²	3170.0	市道45型
本復旧工	t=5cm	m ²	670.0	市道35型



工 事 名	所沢地区配水管更新第1号工事		
図 名	平面図・案内図・断面図	縮 尺	図示
図 番	1/5	工 番	8210
		設 計	令和8年7月
所沢市上下水道局			

割付図 S=Free

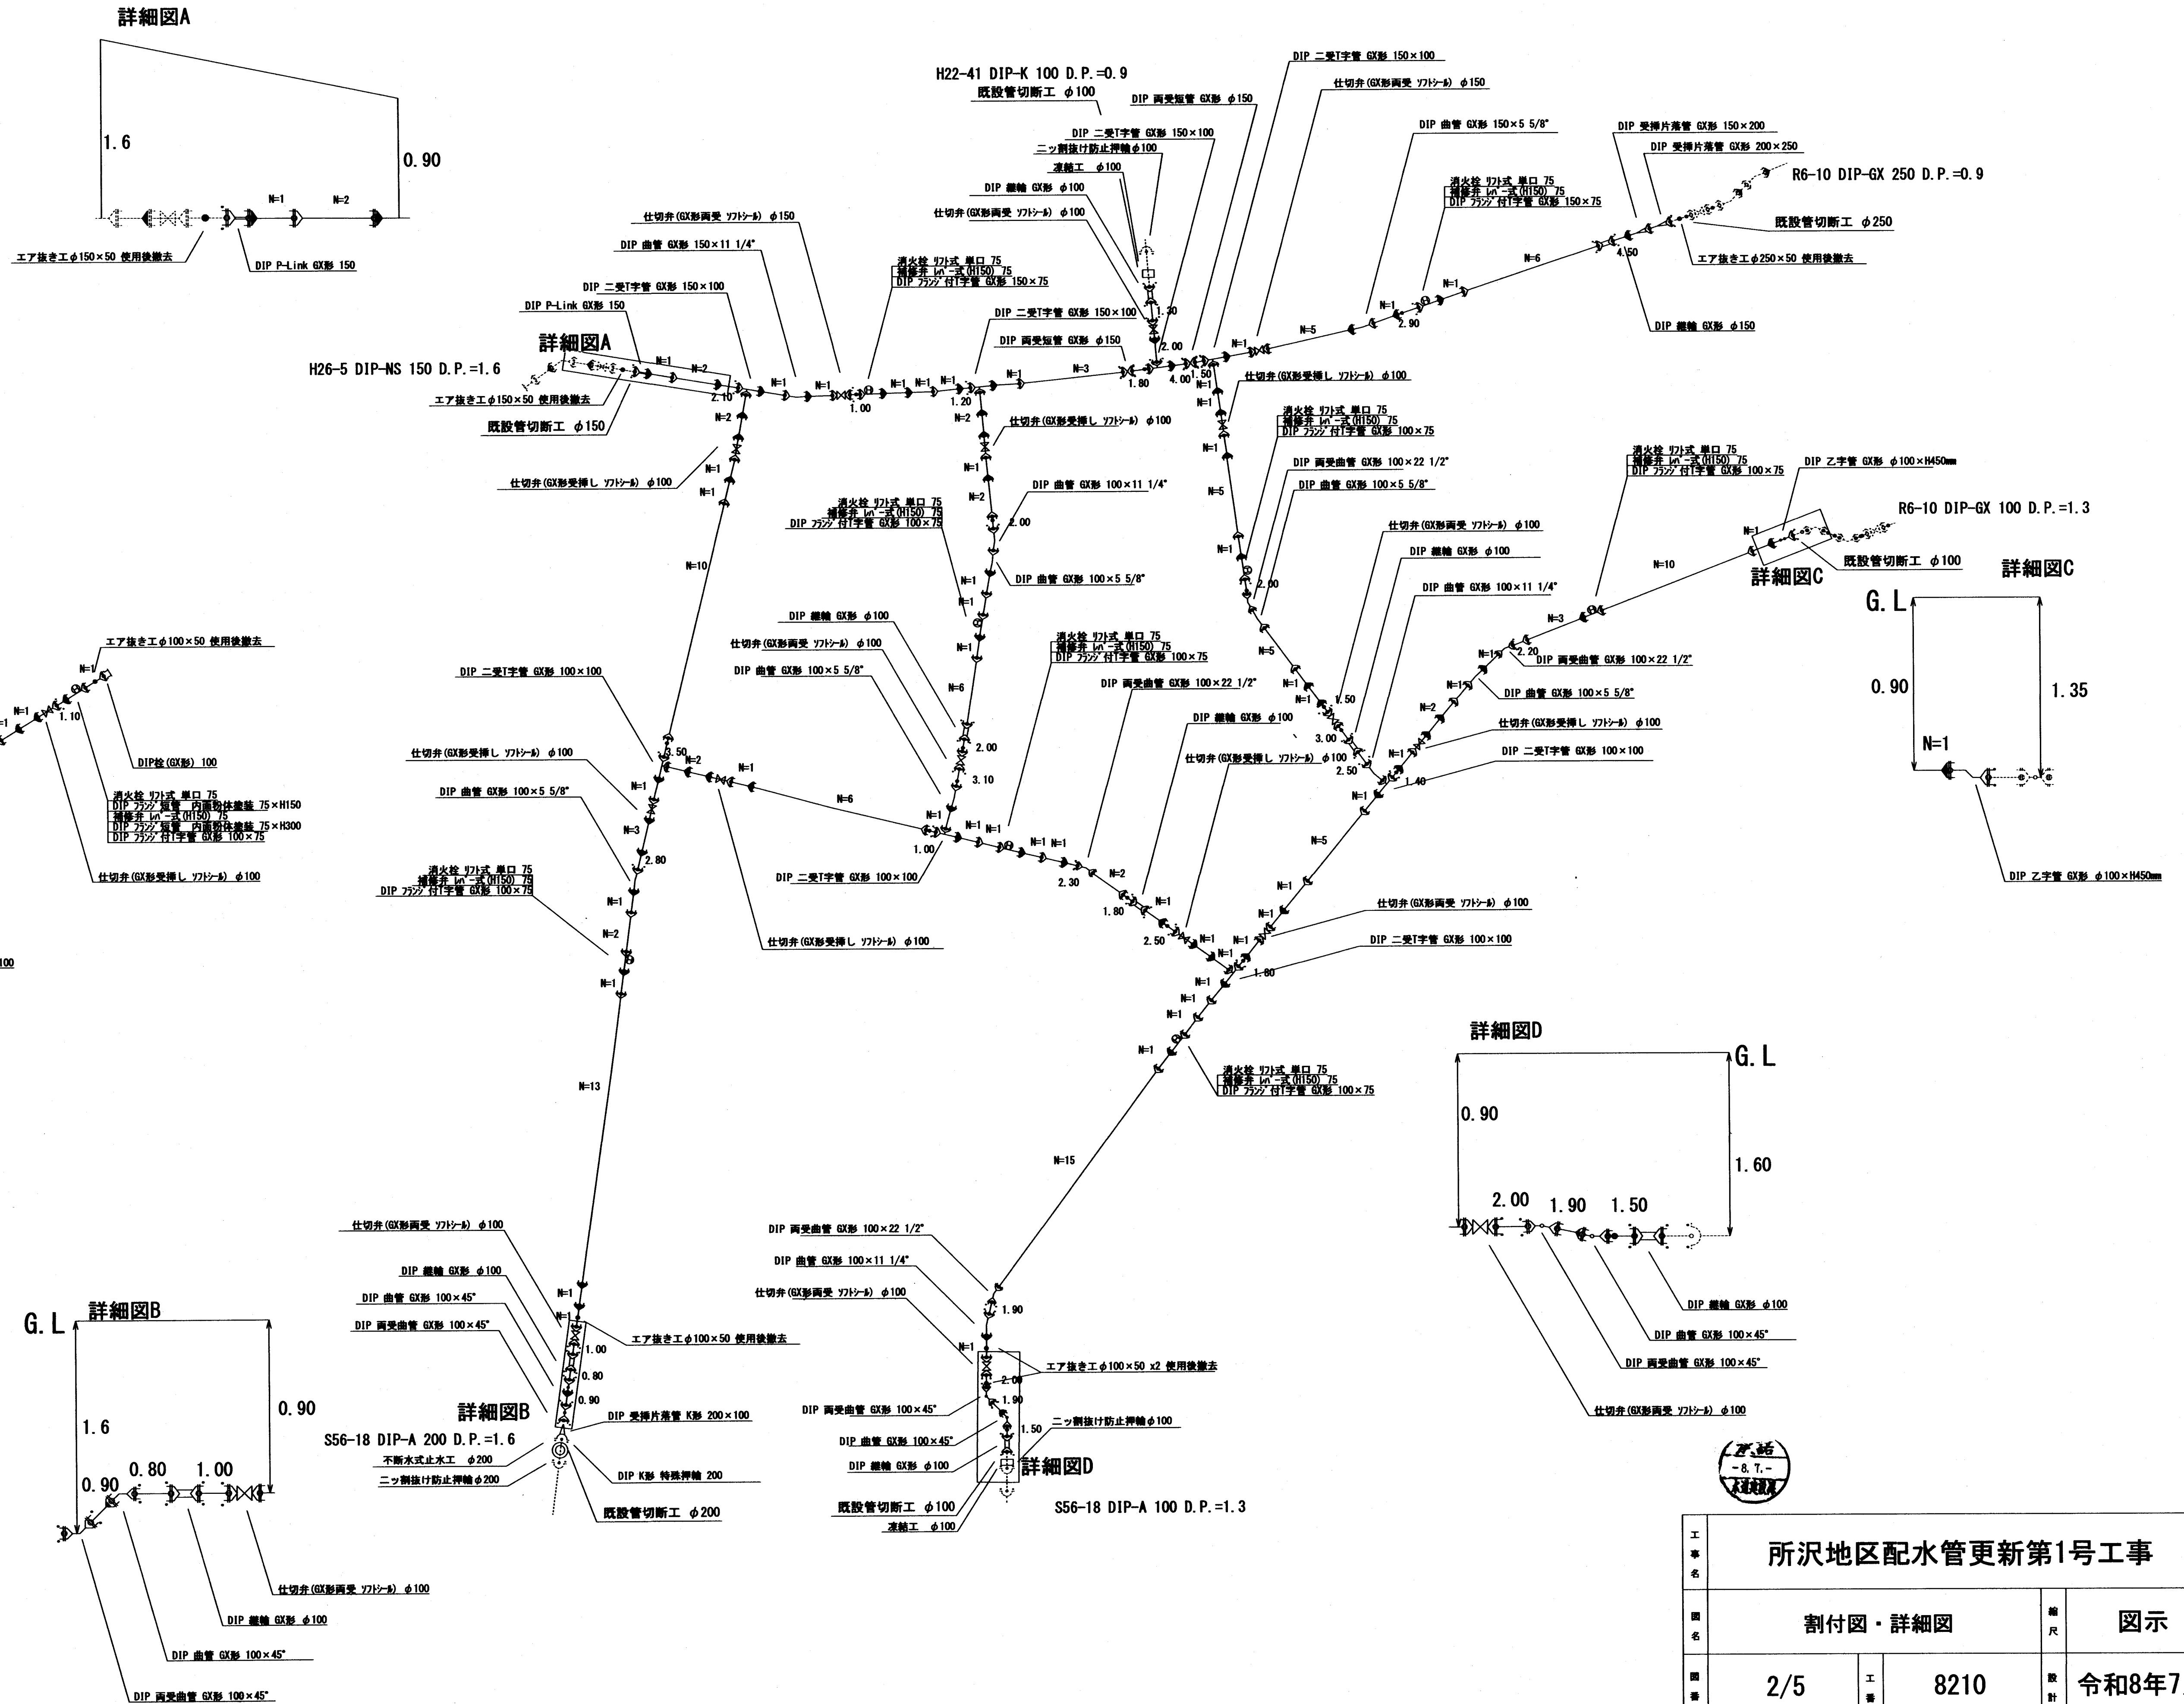


工事名	所沢地区配水管更新第1号工事			
図名	割付図・詳細図		縮尺	図示
図番	2/5	工番	8210	設計 令和8年7月
所沢市上下水道局				

分岐替図 1/500


1 セ 76947 土 宅地内止水	2 セ 34192 土 宅地内止水	3 セ 149065 道路接続	4 セ 121946 道路接続	5 セ 21831 道路止水	6 セ 67112 土 宅地内止水
7 セ 164977 道路接続	8 セ 161467 道路止水	9 セ 74396 道路止水	10 セ 69104 道路止水	11 セ 65974 土 宅地内止水	12 セ 141412外8 道路接続
13 セ 63093 土 宅地内止水	14 セ 66527 土 宅地内止水	15 セ 145090 道路接続	16 セ 139059 道路接続	17 セ 139060 道路接続	18 セ 126971外5 道路接続
19 セ 117964 道路接続	20 セ 161205外1 道路接続	21 セ 161685外4 道路接続	22 セ 63638 道路止水	23 セ 64860外1 道路止水	24 セ 66860 道路接続
25 セ 127391外1 道路接続	26 セ 172407 道路接続	27 セ 150321外6 道路接続	28 セ 165893 道路接続	29 セ 46233外5 道路止水	30 セ 53904 ア 道路止水
31 セ 125448外3 道路接続	32 セ 1257660外6 道路接続	33 セ 163253 道路接続	34 セ 109245 道路接続	35 セ 137693 道路接続	36 セ 137691 道路接続
37 セ 137694 道路接続	38 セ 56653 コ 道路接続	39 セ 171042 道路止水	40 セ 74619 土 宅地内止水	41 セ 53036 道路止水	42 セ 152661 ア 宅地内止水
43 セ 79283 土 宅地内止水	44 セ 154366外16 道路接続	45 セ 79281 土 宅地内止水	46 セ 79278 土 宅地内止水	47 セ 134363外5 道路止水	48 セ 74667 コ 宅地内止水
49 セ 45056 土 宅地内止水	50 セ 74666 土 宅地内止水	51 セ 74500 土 宅地内止水	52 セ 74496 土 宅地内止水	53 セ 74497 土 宅地内止水	54 セ 74495 道路接続
55 セ 44739 道路接続	56 セ 69254 土 宅地内止水	57 セ 72661 道路接続	58 セ 75920 土 宅地内止水	59 セ 75922 ア 宅地内止水	60 セ 75924外3 道路接続
61 セ 75919外3 道路接続	62 セ 166773 道路接続	63 セ 166774 道路接続	64 セ 126940外24 ア 宅地内止水	65 セ 66248 土 宅地内止水	
66 セ 66987 道路止水	67 セ 33637 道路止水	68 セ 61177 道路止水	69 セ 61170 道路止水	70 セ 109767外1 道路接続	71 セ 61105 宅地内止水
72 セ 121716 道路接続	73 セ 61159 道路接続				

所沢市

くすのき台一丁目

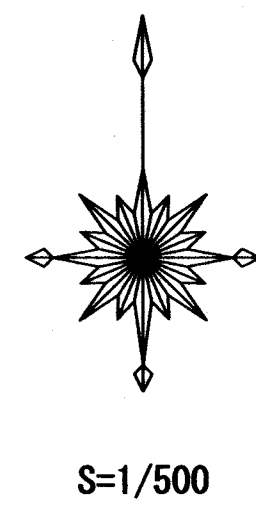


日吉町

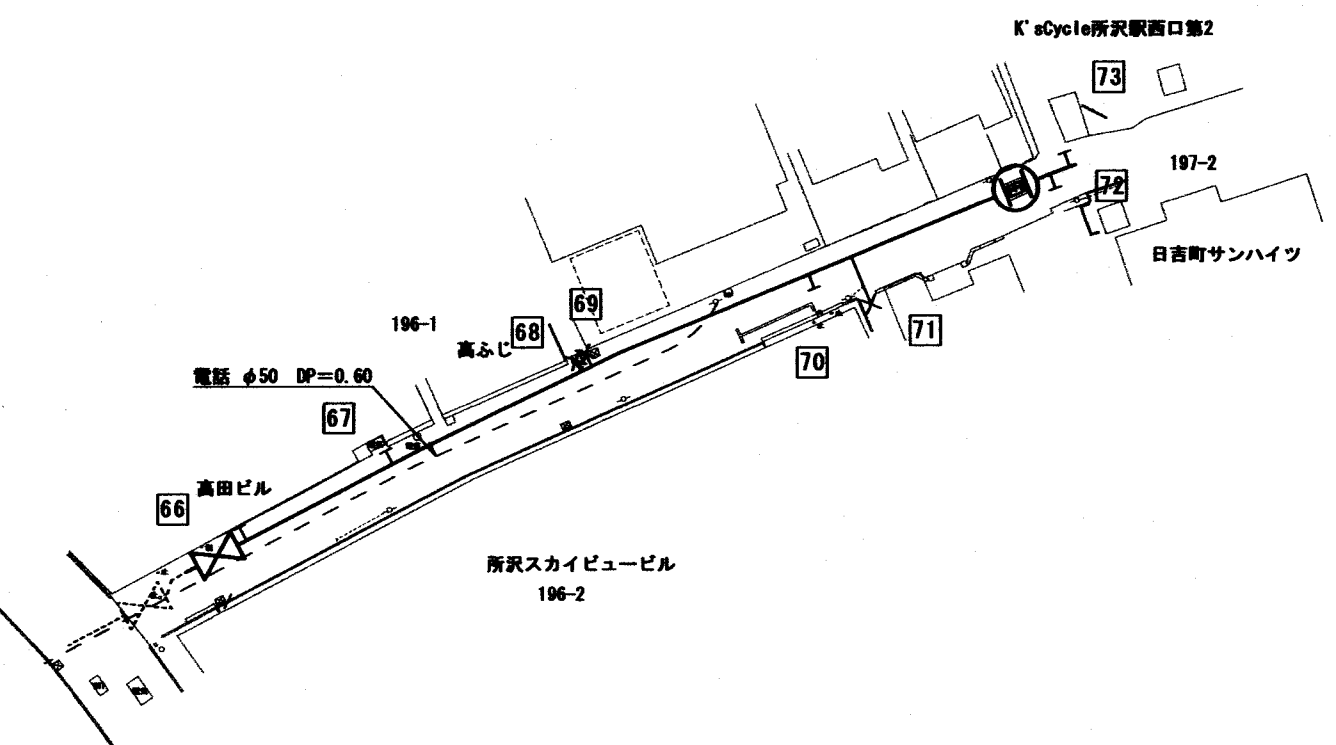

工事名	所沢地区配水管更新第1号工事			
図名	分岐替図		縮尺	図示
図番	3/5	工番	8210	設計 令和8年7月
所沢市上下水道局				


仮設平面図 1/500

1	Φ50	2	Φ50	3	Φ25	4	Φ50	5	Φ50	6	Φ25
セ 76947		セ 34192		セ 149085		セ 121946		セ 21831		セ 67112	
土 道路接続		土 道路接続		土 道路接続		土 道路接続		土 道路接続		土 道路接続	
7	Φ25	8	Φ50	9	Φ25	10	Φ30	11	Φ30	12	Φ50
セ 164977		セ 161487		セ 74396		セ 69104		セ 65974		セ 141412外8	
土 道路接続		土 道路接続		土 道路接続		土 道路接続		土 道路接続		土 道路接続	
13	Φ25	14	Φ25	15	Φ25	16	Φ25	17	Φ25	18	Φ30
セ 63093		セ 66527		セ 145090		セ 139059		セ 126971外5		セ 126971外5	
土 道路接続		土 道路接続		土 道路接続		土 道路接続		土 道路接続		土 道路接続	
19	Φ25	20	Φ25	21	Φ30	22	Φ25	23	Φ25	24	Φ25
セ 117964		セ 161205外1		セ 161685外4		セ 63638		セ 64860外1		セ 66860	
土 道路接続		土 道路接続		土 道路接続		土 道路接続		土 道路接続		土 道路接続	
25	Φ25	26	Φ25	27	Φ25	28	Φ25	29	Φ25	30	Φ25
セ 127391外1		セ 172407		セ 150321外6		セ 165693		セ 46233外5		セ 53904	
土 道路接続		土 道路接続		土 道路接続		土 道路接続		土 道路接続		土 道路接続	
31	Φ30	32	Φ30	33	Φ25	34	Φ25	35	Φ25	36	Φ50
セ 125448外3		セ 1257660外6		セ 163253		セ 109245		セ 137693		セ 137691	
土 道路接続		土 道路接続		土 道路接続		土 道路接続		土 道路接続		土 道路接続	
37	Φ25	38	Φ50	39	Φ50	40	Φ25	41	Φ25	42	Φ50
セ 137694		セ 56653		セ 171042		セ 74619		セ 53036		セ 152661	
土 道路接続		土 道路接続		土 道路接続		土 道路接続		土 道路接続		土 道路接続	
43	Φ25	44	Φ25	45	Φ25	46	Φ25	47	Φ30	48	Φ25
セ 79283		セ 154366外16		セ 79281		セ 79278		セ 134363外5		セ 74667	
土 道路接続		土 道路接続		土 道路接続		土 道路接続		土 道路接続		土 道路接続	
49	Φ25	50	Φ25	51	Φ25	52	Φ25	53	Φ25	54	Φ25
セ 45056		セ 74666		セ 74500		セ 74496		セ 74497		セ 74495	
土 道路接続		土 道路接続		土 道路接続		土 道路接続		土 道路接続		土 道路接続	
55	Φ25	56	Φ25	57	Φ25	58	Φ25	59	Φ25	60	Φ30
セ 44739		セ 69254		セ 72661		セ 75920		セ 75922		セ 75924外3	
土 道路接続		土 道路接続		土 道路接続		土 道路接続		土 道路接続		土 道路接続	
61	Φ50	62	Φ25	63	Φ25	64	Φ50	65	Φ25		
セ 75919外3		セ 166773		セ 166774		セ 126940外24		セ 66248			
土 道路接続		土 道路接続		土 道路接続		土 道路接続		土 道路接続			
66	Φ50	67	Φ50	68	Φ50	69	Φ25	70	Φ50	71	Φ25
セ 66987		セ 33637		セ 61177		セ 61170		セ 109767外1		セ 61105	
土 道路接続		土 道路接続		土 道路接続		土 道路接続		土 道路接続		土 道路接続	
72	Φ30	73	Φ25								
セ 121716		セ 61159									
土 道路接続		土 道路接続									

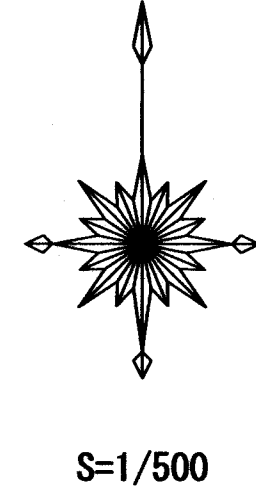

日吉町

仮設配管 1-1路線 φ100 L=73.4m
35型 73.4m

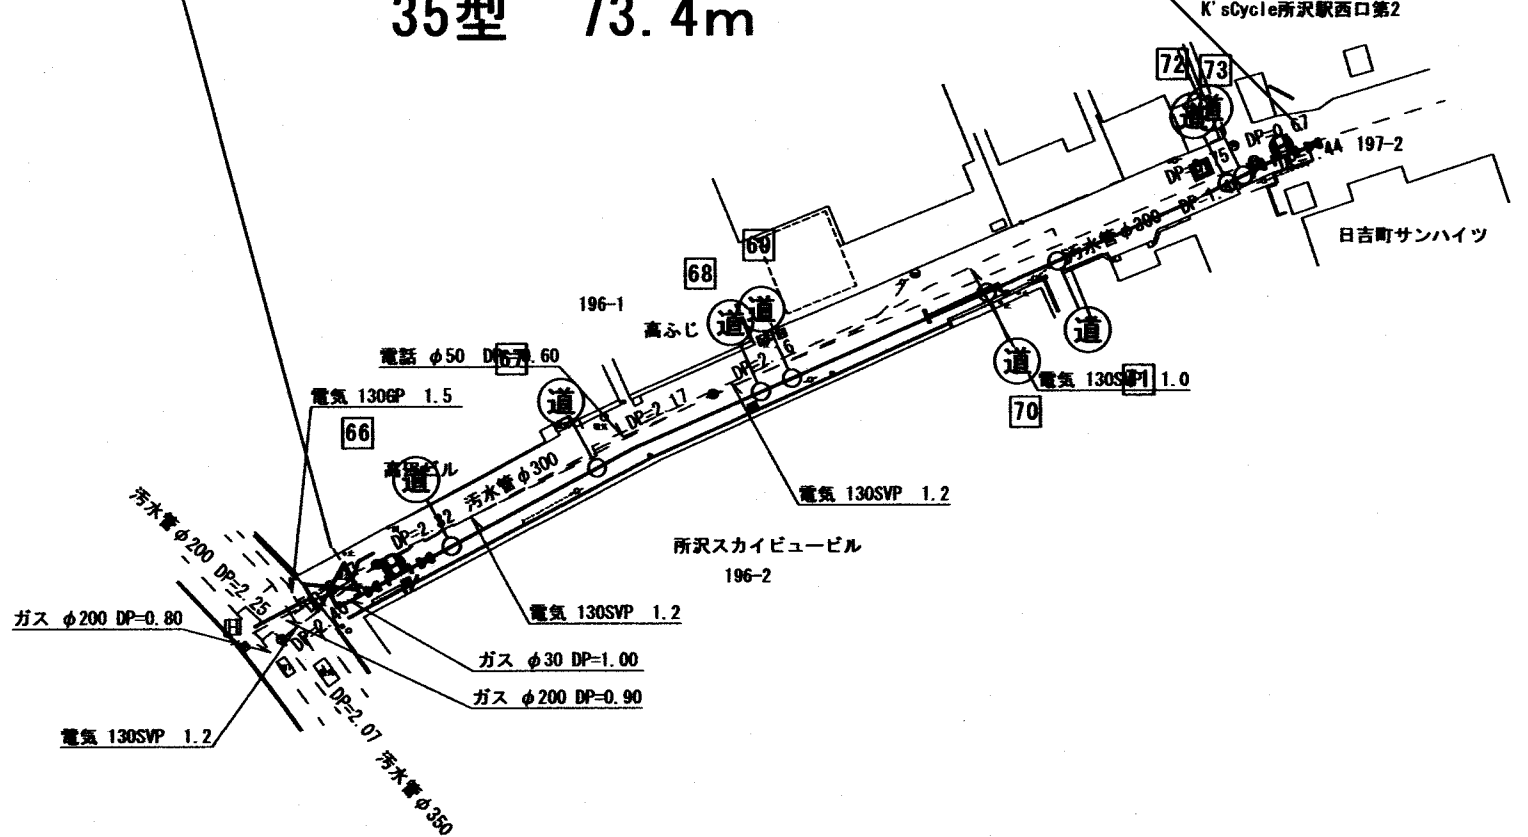

所沢市

仮設配管 1-1路線 φ150 L=179.1m
45型 179.1m

仮設配管 1-4路線 φ75 L=11.7m
35型 11.7m

仮設配管 1-3路線 φ75 L=69.0m
35型 69.0m

仮設配管 1-2路線 φ75 L=64.7m
35型 64.7m

仮設配管 2-1路線 φ100 L=160.9m
45型 160.9m

仮設配管 2-2路線 φ100 L=76.4m
35型 76.4m

仮設配管 3-1路線 φ100 L=230.1m
45型 230.1m





工 事 名	所沢地区配水管更新第1号工事				
図 名	仮設平面図			縮 尺	図 示
図 番	4/5	工 番	8210	設 計	令和8年7月
所沢市上下水道局					

仮設割付図 S=Free

名称	形状寸法	数量	単位	摘要
仮設配水工	φ 150	179.1	m	
仮設配水工	φ 100	540.8	m	
仮設配水工	φ 75	144.4	m	
仮設給水工	道路接続 φ 50	16	箇所	
仮設給水工	道路接続 φ 30	9	箇所	
仮設給水工	道路接続 φ 25	48	箇所	
仮設消火栓		16	箇所	
仮設管取出工	φ 150	2	箇所	
仮設管取出工	φ 100	4	箇所	

※すべて埋設配管とする。

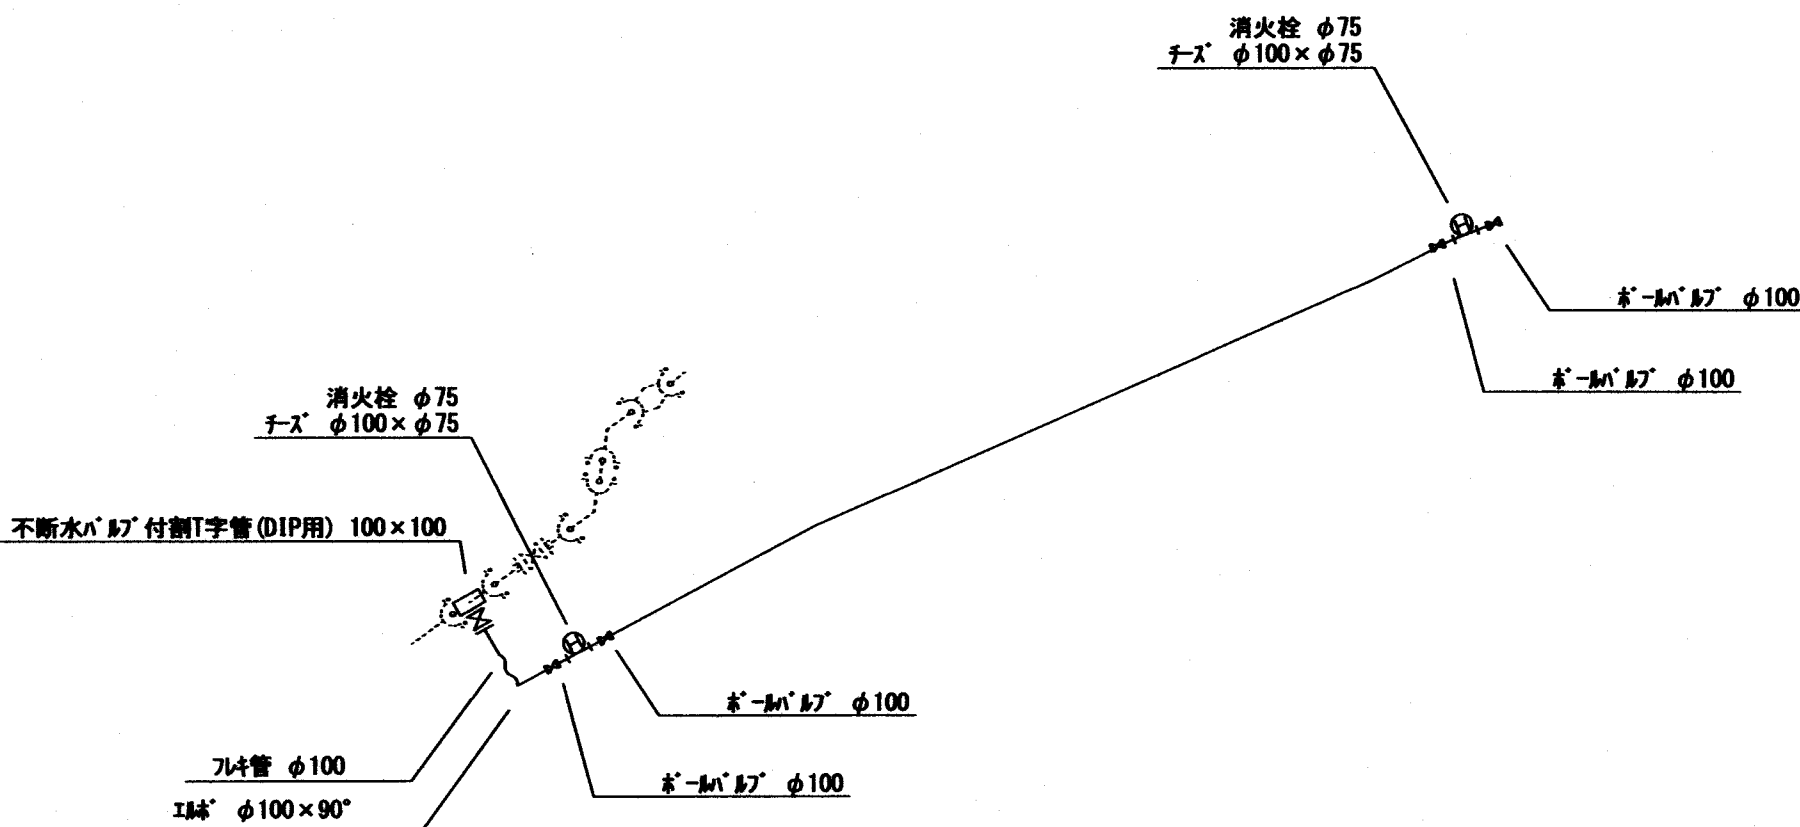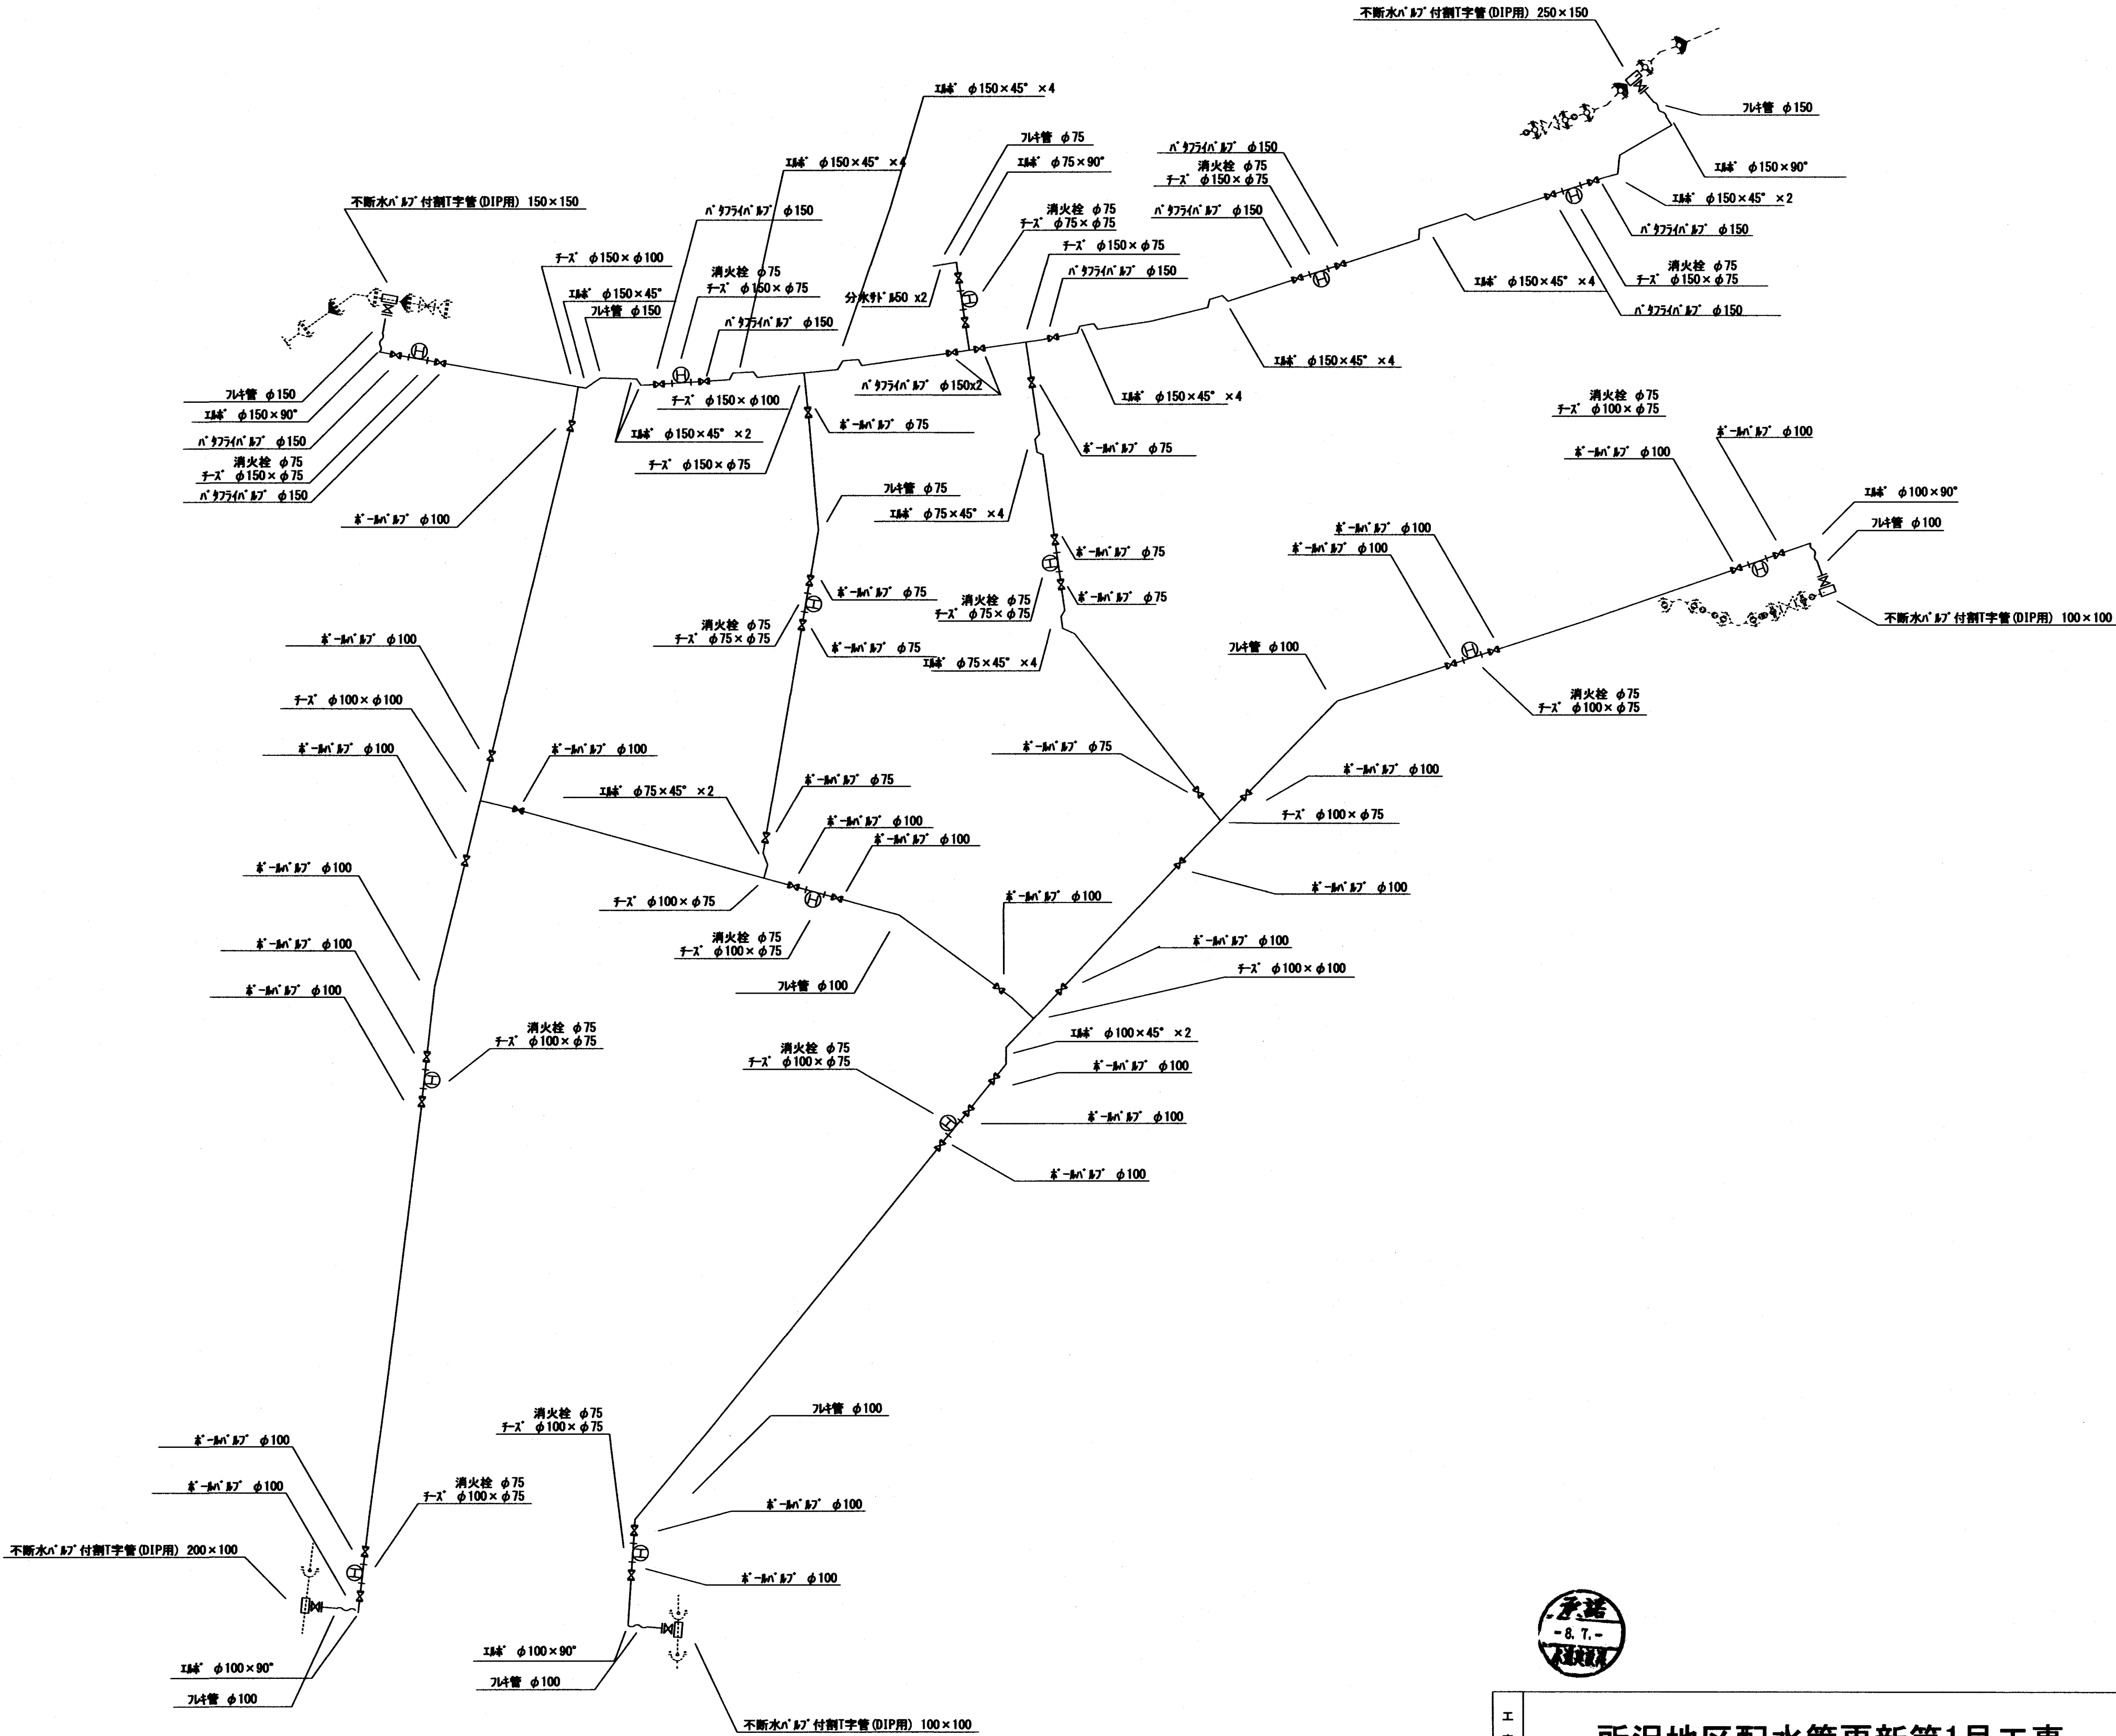

工 事 名	所沢地区配水管更新第1号工事			
	仮設割付図		縮 尺	図 示
図 名				
図 番	5/5	工 番	8210	設 計
	令和8年7月			
所沢市上下水道局				