

 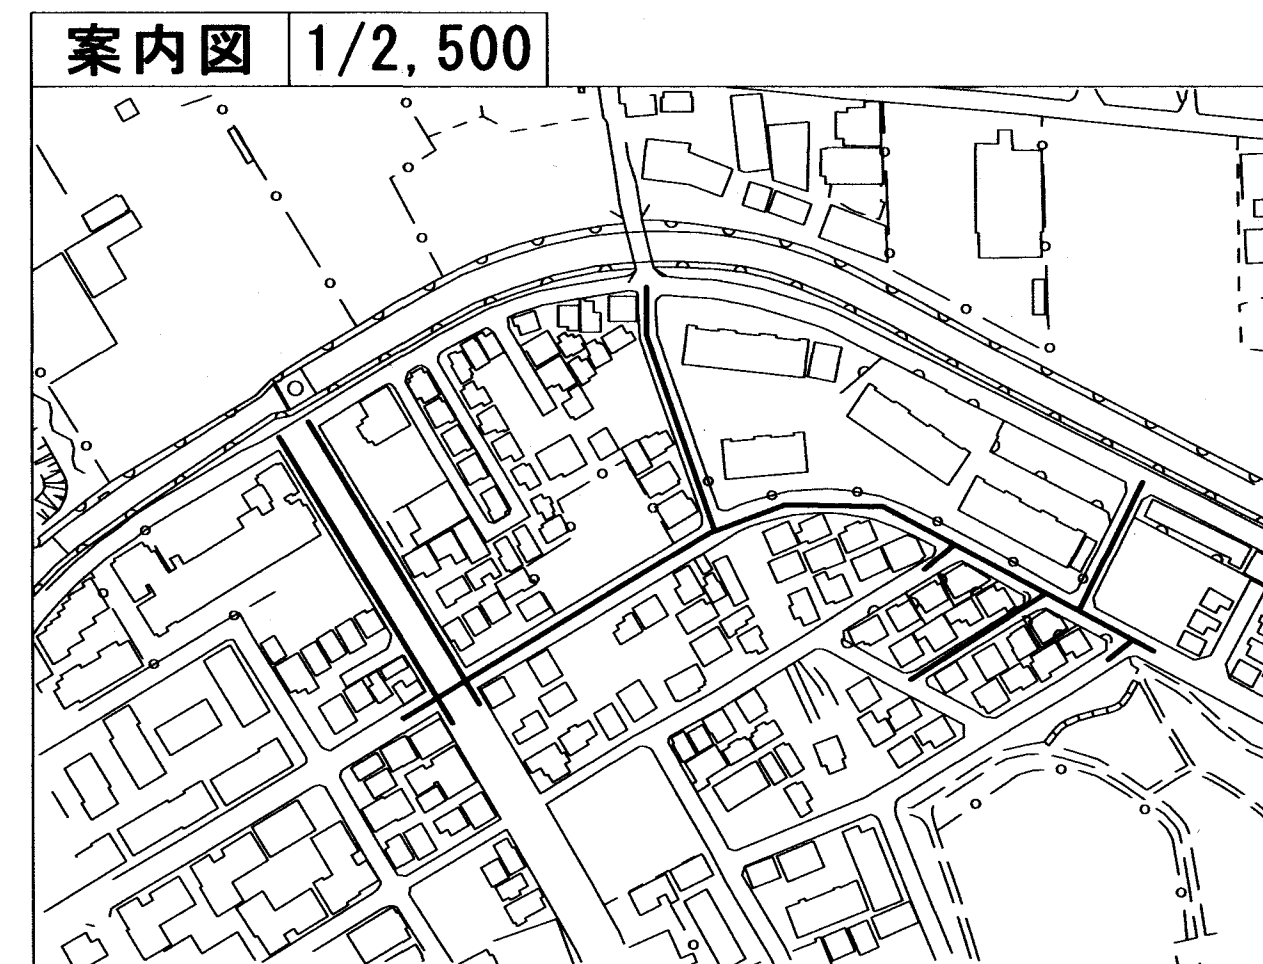
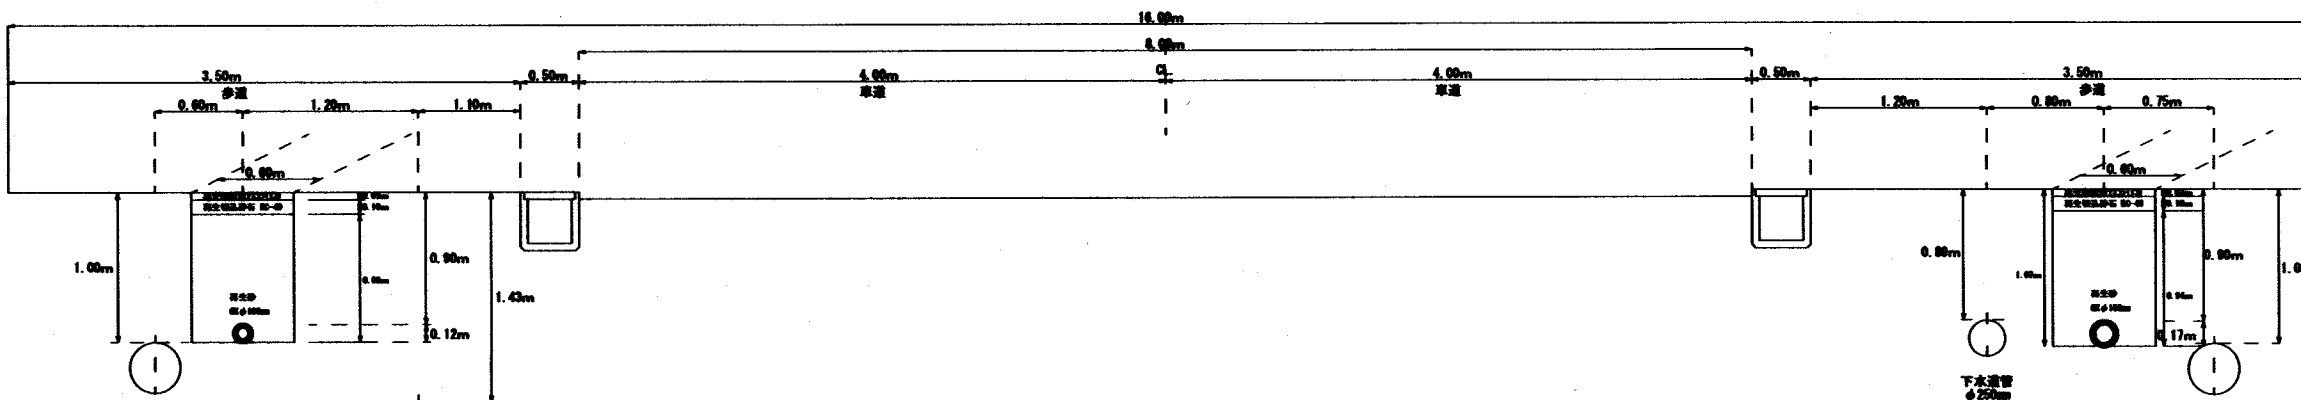
 
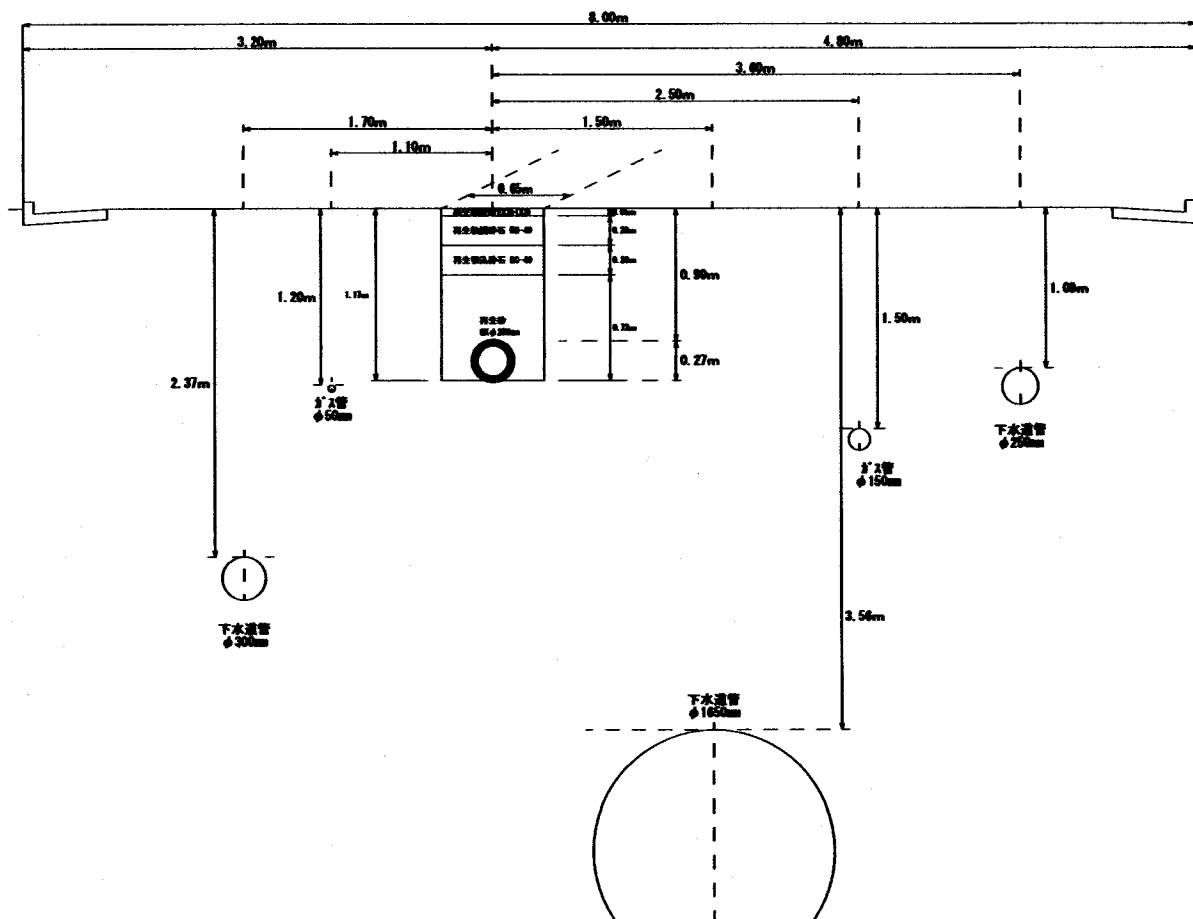





No. 01-No. 01'

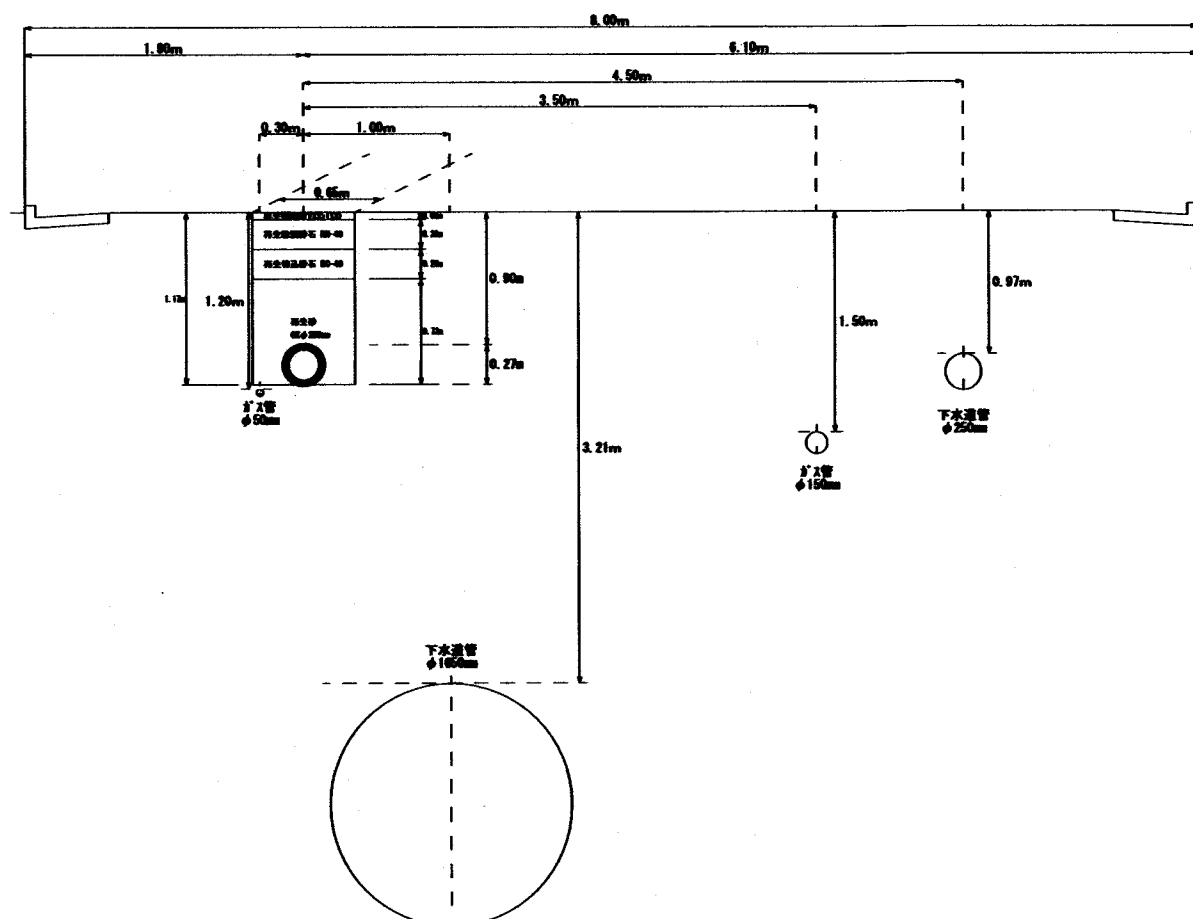


種別	形状寸法	数量	単位	摘要
配水管布設工	250mm	298.9	m	1 覆管 (GX型) 内面エポキシ樹脂粉体塗装
配水管布設工	150mm	182.1	m	1 覆管 (GX型) 内面エポキシ樹脂粉体塗装
配水管布設工	100mm	216.8	m	1 覆管 (GX型) 内面エポキシ樹脂粉体塗装
仕切弁設置工	250mm	14.0	基	水道用ソフトシール弁 (GX型)
仕切弁設置工	150mm	4.0	基	水道用ソフトシール弁 (GX型)
仕切弁設置工	100mm	6.0	基	水道用ソフトシール弁 (GX型)
仕切弁設置工	75mm	1.0	基	水道用ソフトシール弁 (GX型)
消火栓設置工	250mm×75mm	1.0	基	補修弁レバー式
消火栓設置工	150mm×75mm	1.0	基	補修弁レバー式
消火栓設置工	100mm×75mm	2.0	基	補修弁レバー式
排水栓設置工	250mm×75mm	1.0	基	補修弁レバー式
排水栓設置工	100mm×75mm	1.0	基	補修弁レバー式
給水装置分岐管工	φ25、φ30、φ50、φ75	51.0	箇所	
本復旧工	市道67型	141.0	㎡	表層 5、基層 12 上層路盤 24、下層路盤 2
本復旧工	市道45型	2960.0	㎡	表層 5 上層路盤 20、下層路盤 2
本復旧工	歩道30型	261.0	㎡	表層 5 上層路盤 25
本復旧工	歩道13型	281.0	㎡	表層 3 上層路盤 10


工 事 名	柳瀬地区配水管更新第1号工事			
	平面図・断面図・案内図		縮尺	図 示
	1/4	工 費	8201	設計 令和 8年 7月

所 沢 市 上 下 水 道 局

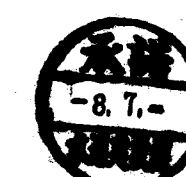


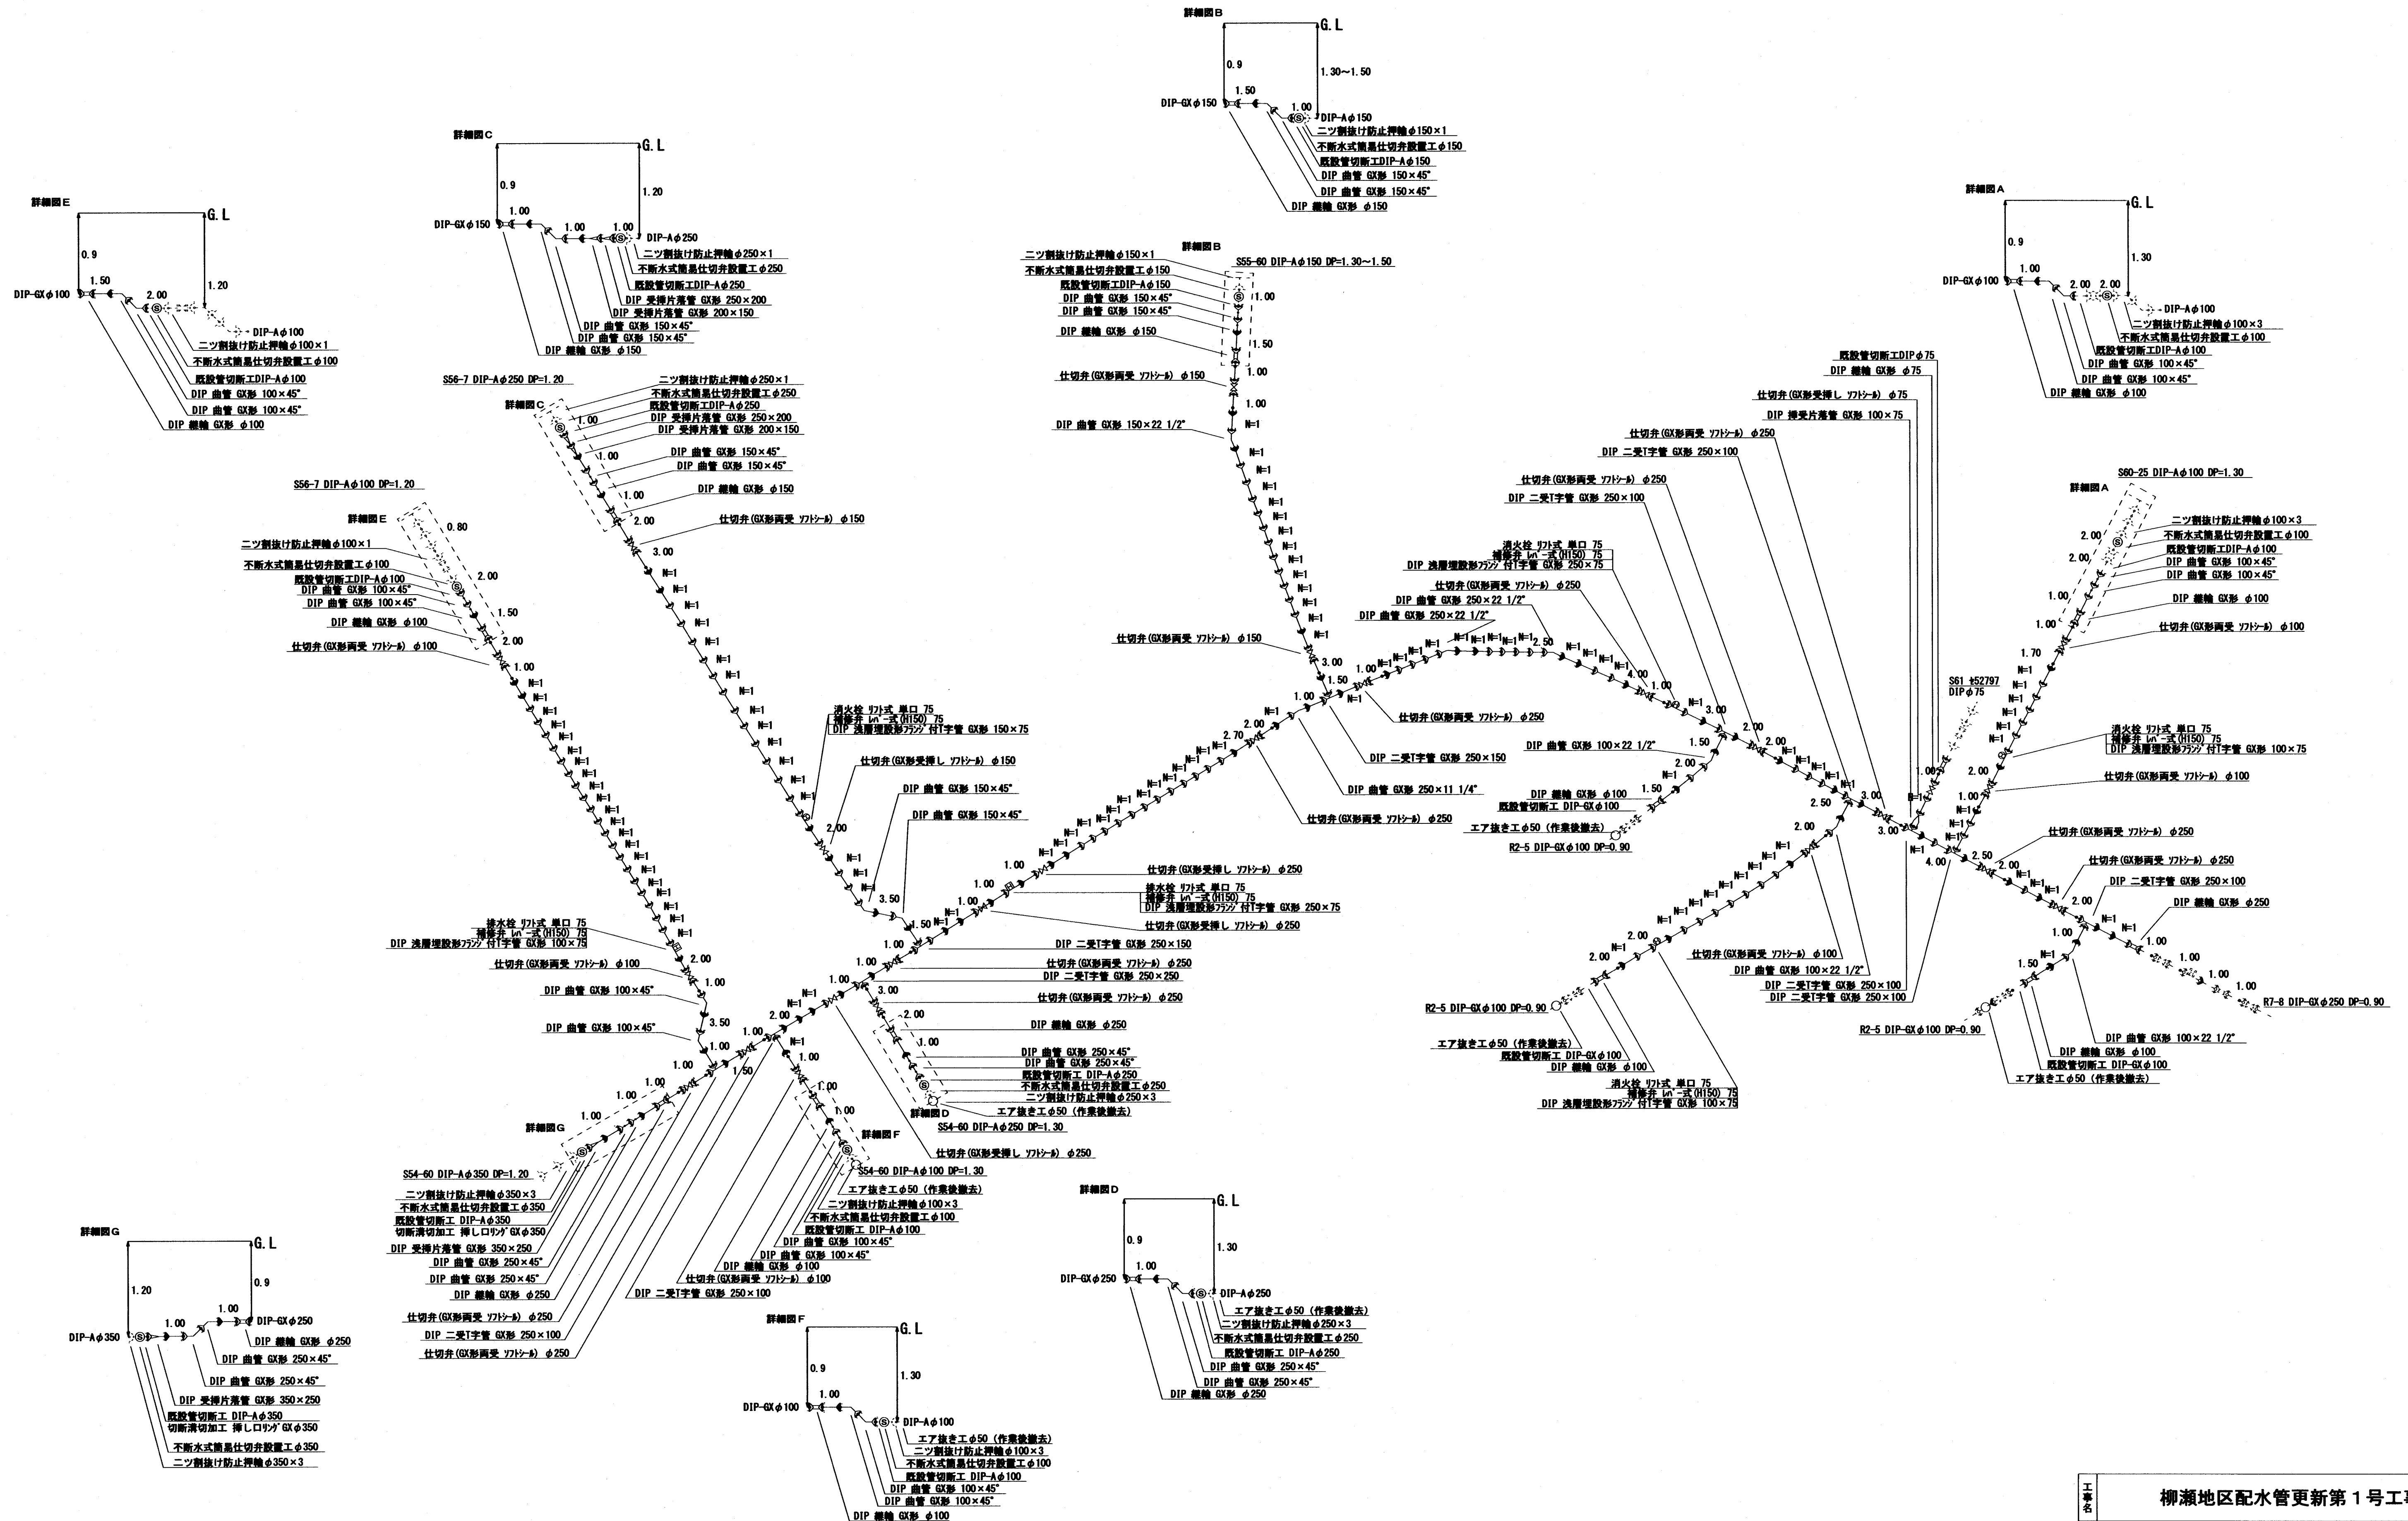


工 事 名	柳瀬地区配水管更新第 1 号工事			
図 名	割付平面図・詳細図		縮 尺	図 示
図 番	2／4	工 番	8201	設 計
				令和 8 年 7 月
所 沢 市 上 下 水 道 局				

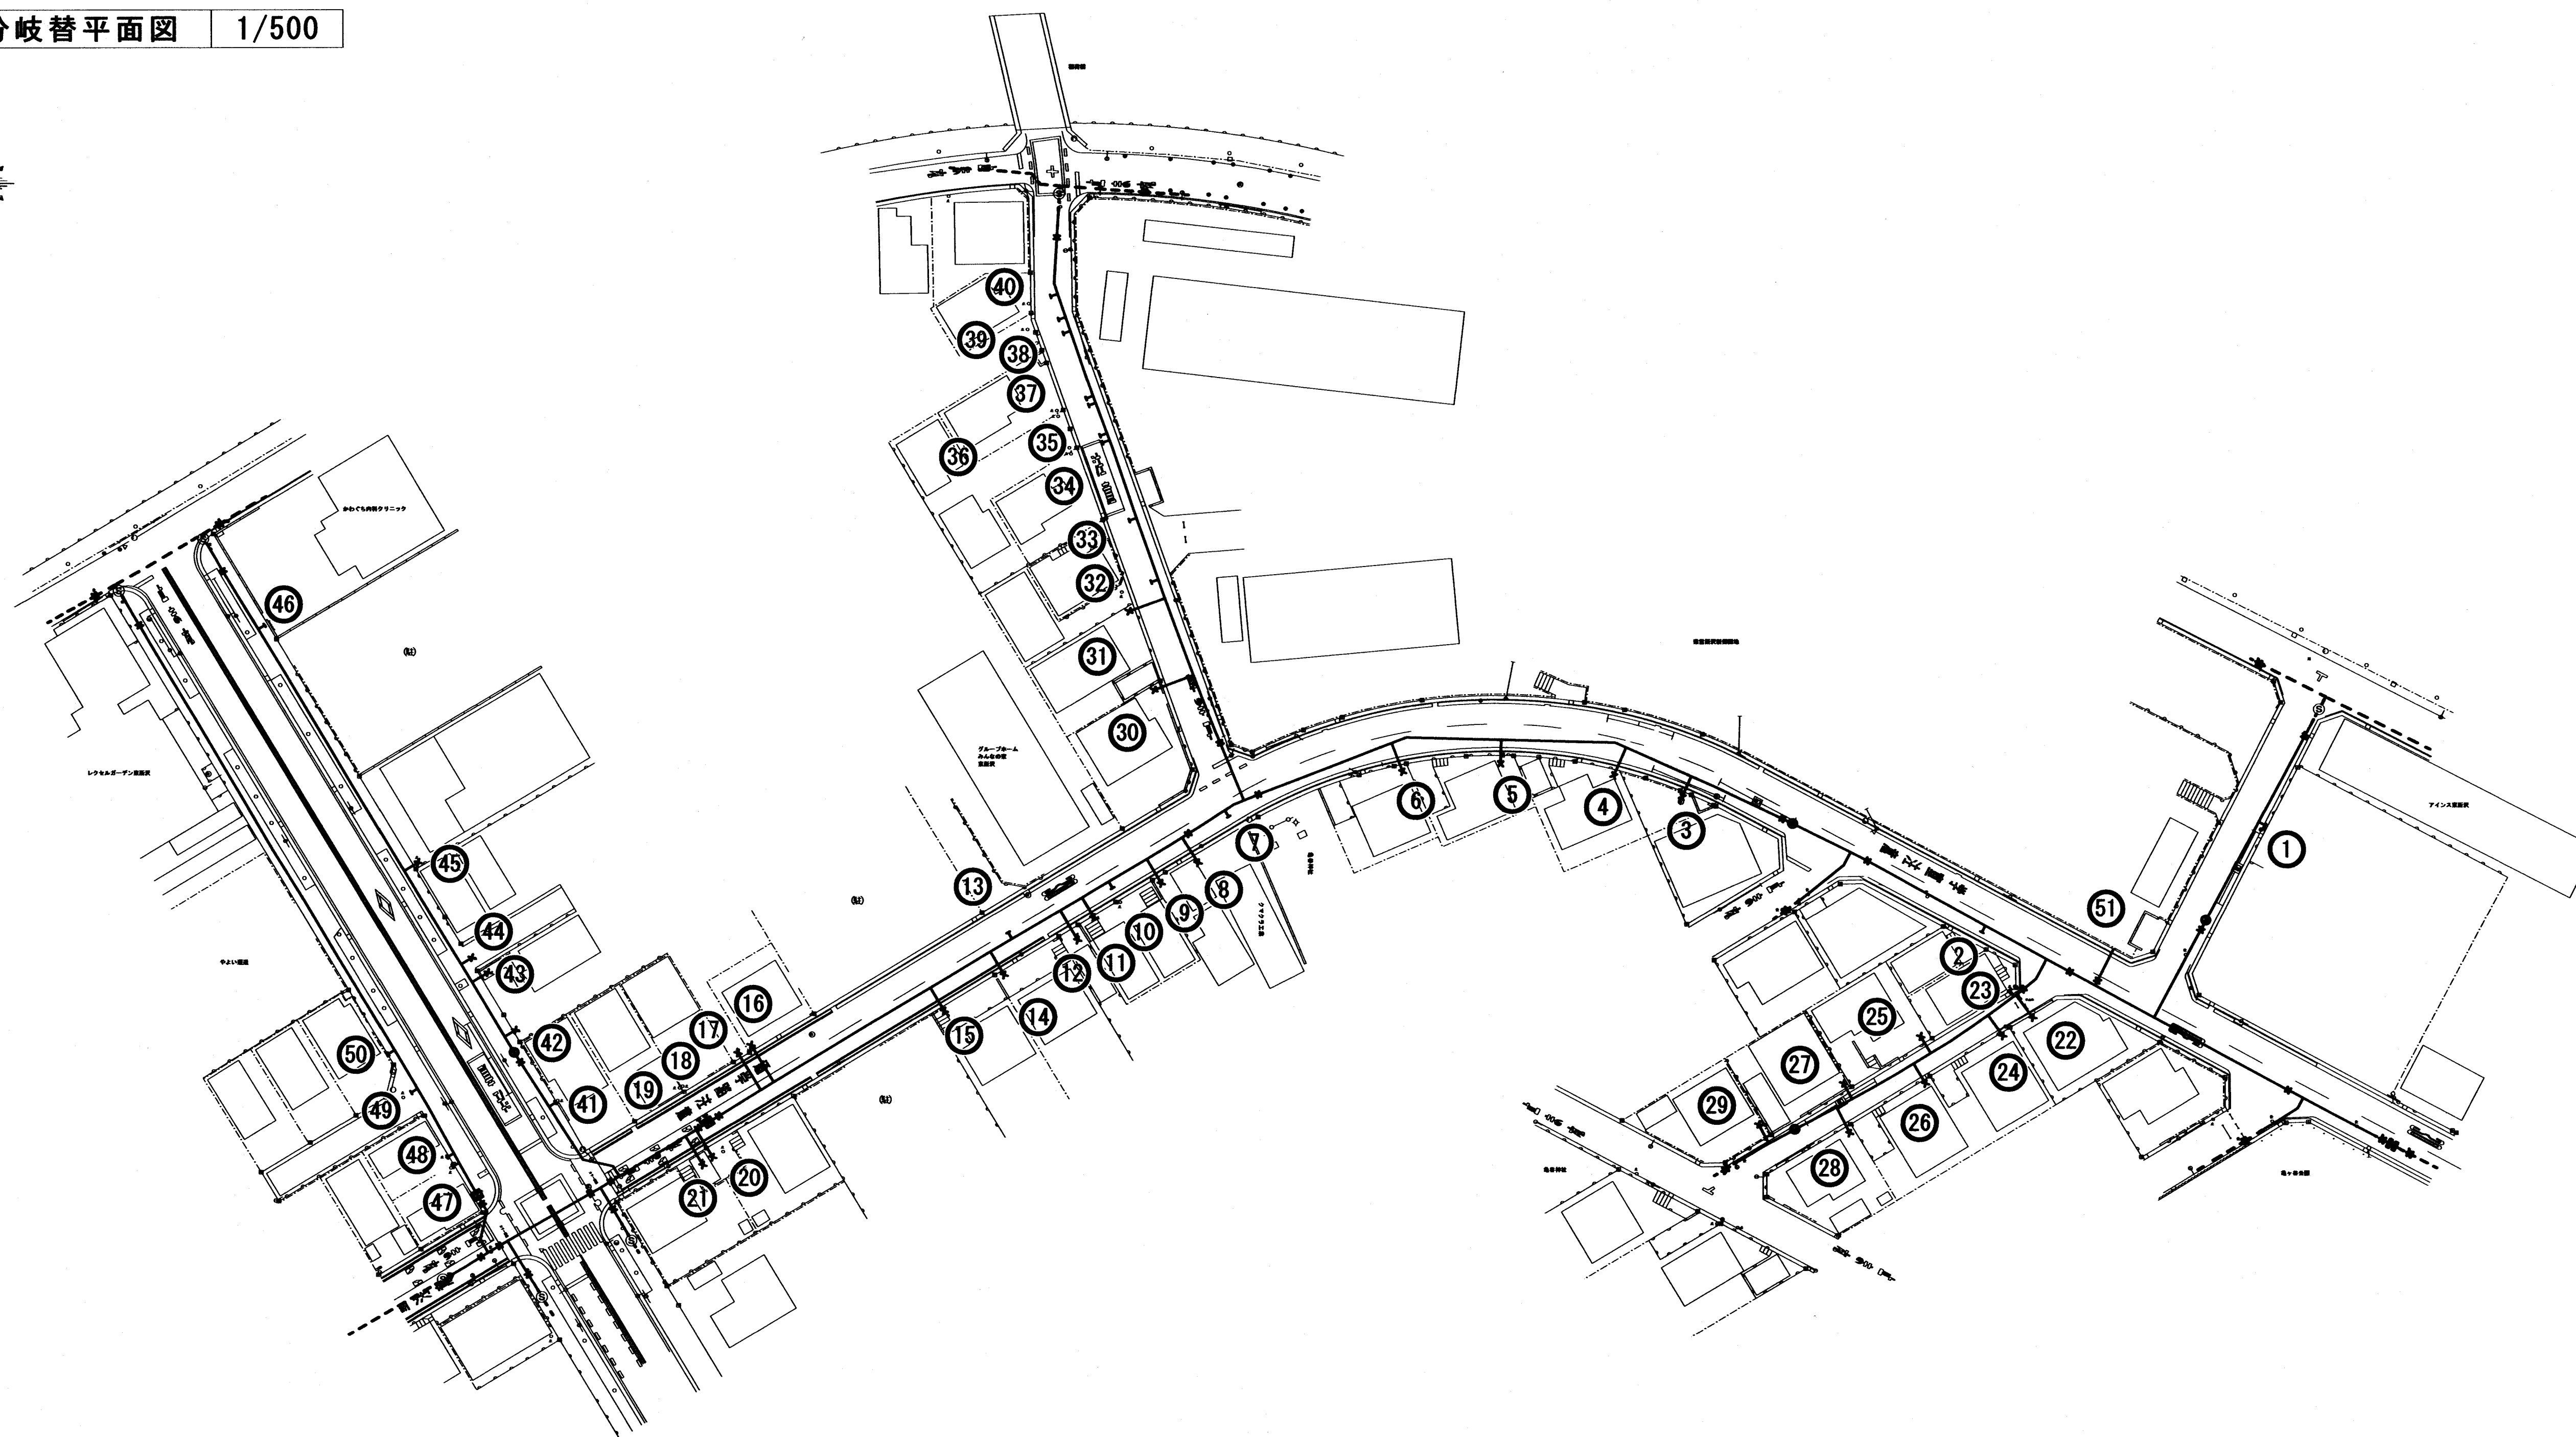


1	Φ25	2	Φ25	3	Φ30	4	Φ30	5	Φ25	6	Φ25	7	Φ30	8	Φ25	9	Φ25	10	Φ25
セ	163496	セ	170553	補2997		セ	104760	セ	103631	セ	113141	セ	108867	セ	51229	セ	49945	セ	166996
As	道路接続	Co	道路接続	Co	宅地内止水	Co	宅地内止水	Co	宅地内止水	Co	宅地内止水	Co	道路接続	Co	宅地内止水	Co	宅地内止水	Co	道路接続
11	Φ25	12	Φ25	13	Φ50	14	Φ25	15	Φ25	16	Φ25	17	Φ25	18	Φ25	19	Φ25	20	Φ25
セ	98114	セ	54085	セ	165146	セ	52386	セ	105368	セ	40271	セ	40270	セ	146750	セ	146749	セ	102552
Co	宅地内止水	Co	宅地内止水	Co	道路接続	Co	宅地内止水	Co	宅地内止水	Co	宅地内止水	Co	宅地内止水	Co	道路接続	Co	道路接続	Co	宅地内止水
21	Φ25	22	Φ25	23	Φ25	24	Φ25	25	Φ25	26	Φ25	27	Φ25	28	Φ25	29	Φ25	30	Φ25
セ	101327	セ	108678	セ	100292	セ	97860	セ	98644	セ	100217	セ	97342	セ	97836	セ	97699	セ	40916
Co	宅地内止水	Co	宅地内止水	Co	道路接続	Co	宅地内止水	Co	宅地内止水	Co	宅地内止水	Co	宅地内止水	Co	宅地内止水	Co	宅地内止水	Co	宅地内止水
31	Φ25	32	Φ25	33	Φ25	34	Φ25	35	Φ25	36	Φ25	37	Φ25	38	Φ25	39	Φ25	40	Φ25
セ	41208	セ	118069	セ	118070	セ	172842	セ	172841	セ	172840	セ	172839	セ	137673	セ	137674	セ	137321
Co	宅地内止水	Co	道路接続	Co	道路接続	Co	道路接続	Co	道路接続	Co	道路接続	Co	道路接続	Co	道路接続	Co	道路接続	Co	道路接続
41	Φ25	42	Φ25	43	Φ25	44	Φ30	45	Φ25	46	Φ25	47	Φ25	48	Φ25	49	Φ50	50	Φ25
セ	145894	セ	42737	セ	148252	補2838		セ	96108	セ152619、152620		セ	139150	セ	138614	放補8404		セ	148445
Co	道路接続	Co	宅地内止水	Co	宅地内止水	Co	宅地内止水	Co	宅地内止水	As	道路接続	Co	道路接続	Co	道路接続	As	道路接続	Co	道路接続

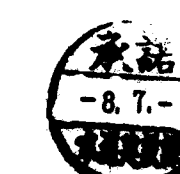

仮設平面図 FREE

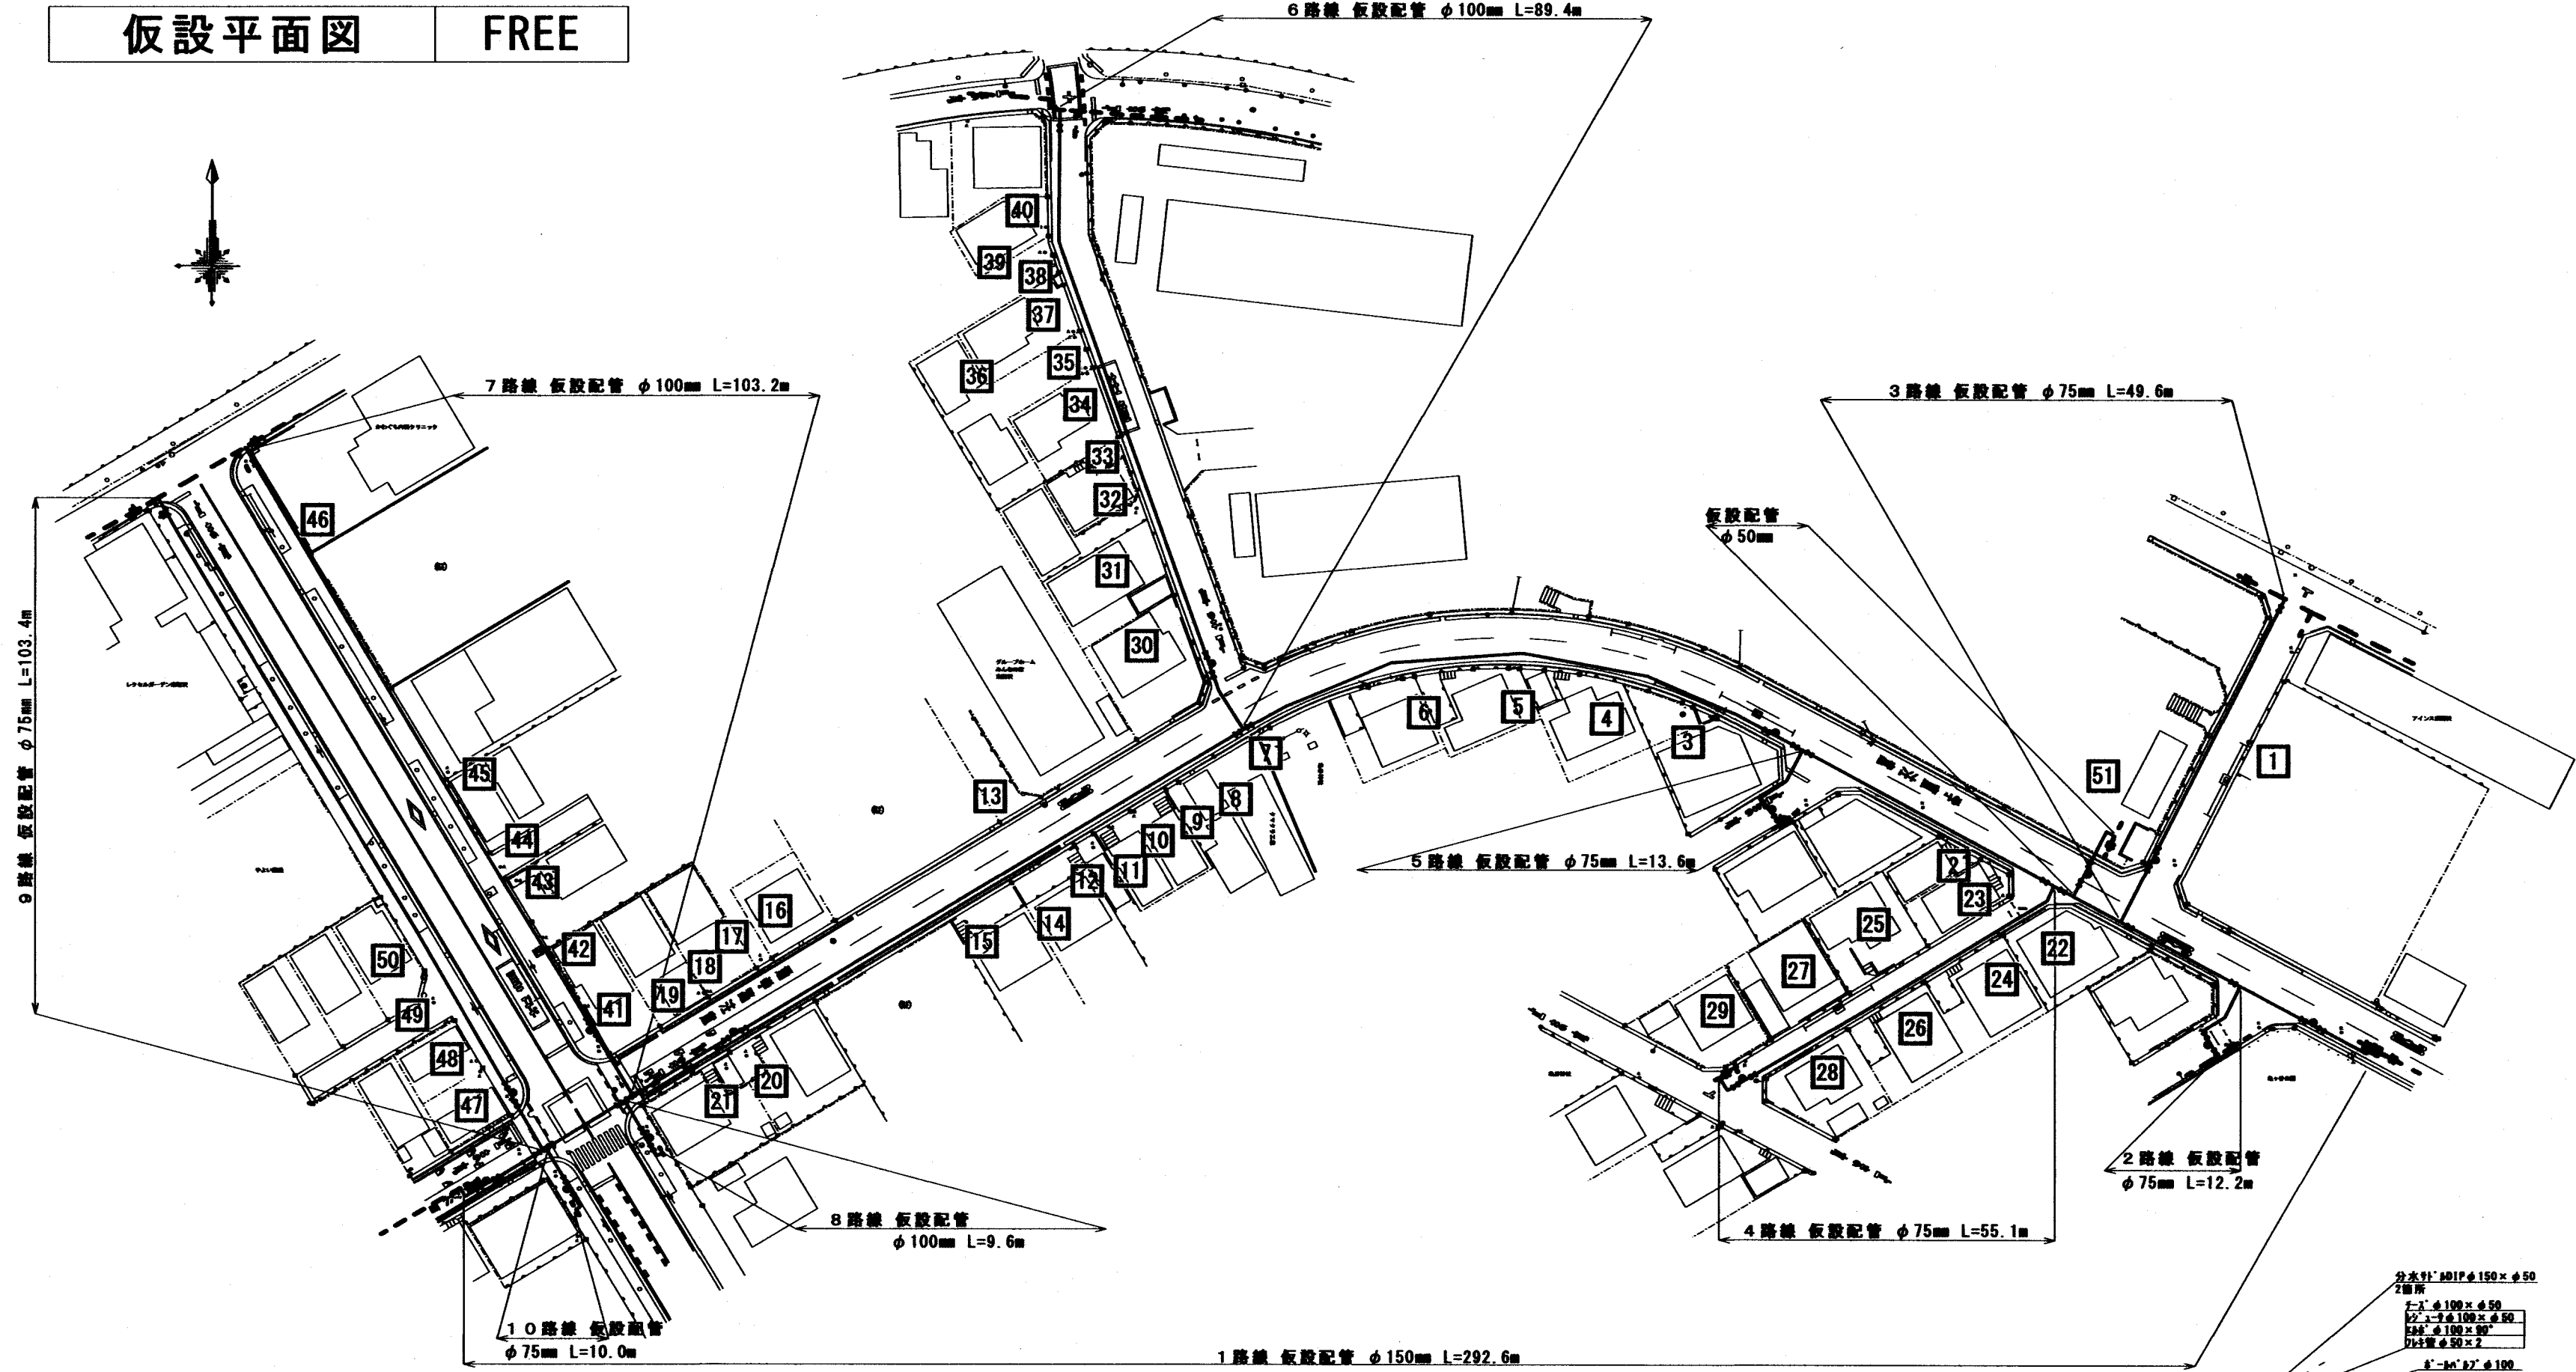

仮設割付図 FREE

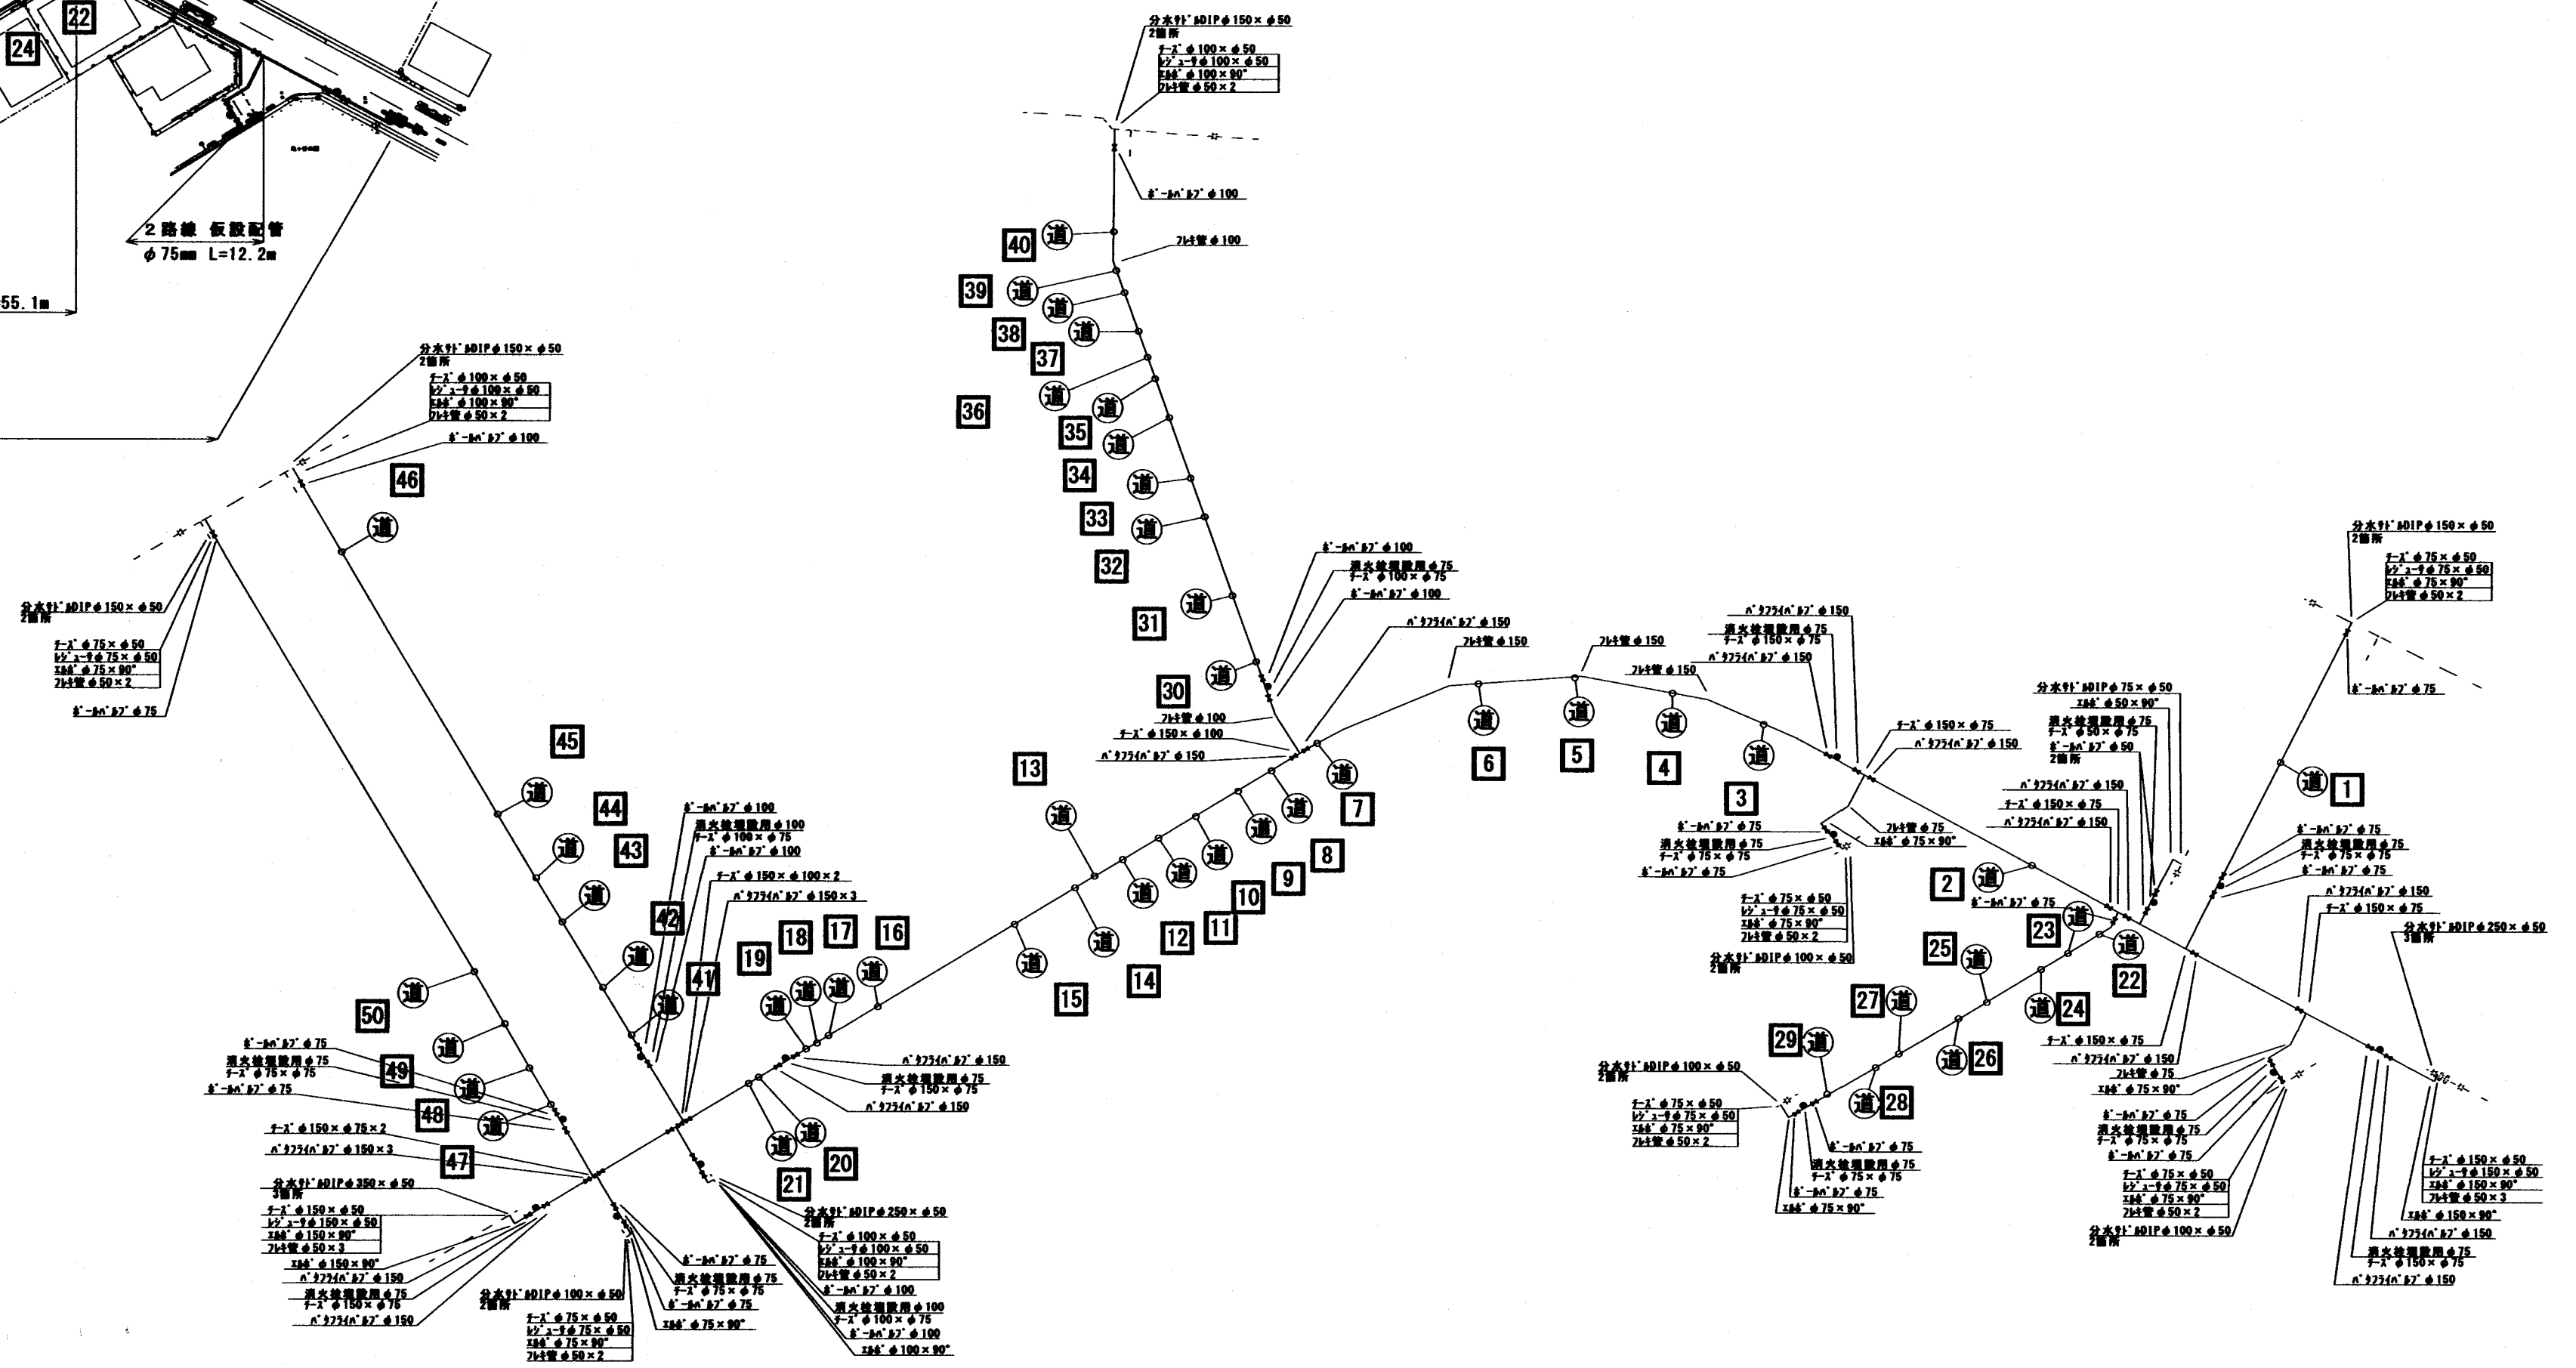

仮設分岐替表図

1 セ 163496 As 道路接続	2 セ 170553 Co 道路接続	3 補2997 Co 道路接続	4 セ 104760 Co 道路接続	5 セ 103631 Co 道路接続	6 セ 113141 Co 道路接続	7 セ 108867 Co 道路接続	8 セ 51229 Co 道路接続	9 セ 49945 Co 道路接続	10 セ 166996 Co 道路接続
11 セ 98114 Co 道路接続	12 セ 54085 Co 道路接続	13 セ 165146 Co 道路接続	14 セ 52386 Co 道路接続	15 セ 105368 Co 道路接続	16 セ 40271 Co 道路接続	17 セ 40270 Co 道路接続	18 セ 146750 Co 道路接続	19 セ 146749 Co 道路接続	20 セ 102552 Co 道路接続
21 セ 101327 Co 道路接続	22 セ 108678 Co 道路接続	23 セ 100292 Co 道路接続	24 セ 97860 Co 道路接続	25 セ 98644 Co 道路接続	26 セ 100217 Co 道路接続	27 セ 97342 Co 道路接続	28 セ 97836 Co 道路接続	29 セ 97699 Co 道路接続	30 セ 40916 Co 道路接続
31 セ 41208 Co 道路接続	32 セ 118069 Co 道路接続	33 セ 118070 Co 道路接続	34 セ 172842 Co 道路接続	35 セ 172841 Co 道路接続	36 セ 172840 Co 道路接続	37 セ 172839 Co 道路接続	38 セ 137673 Co 道路接続	39 セ 137674 Co 道路接続	40 セ 137321 Co 道路接続
41 セ 145894 Co 道路接続	42 セ 42737 Co 道路接続	43 セ 148252 Co 道路接続	44 補2838 Co 道路接続	45 セ 96108 Co 道路接続	46 セ 152619、152620 As 道路接続	47 セ 139150 Co 道路接続	48 セ 138614 Co 道路接続	49 放補8404 As 道路接続	50 セ 148445 Co 道路接続
									51 セ 52797 Co 道路接続

仮設工事内訳

名称	形状寸法	数量	単位	摘要
仮設配水工	φ150	292.6	m	
仮設配水工	φ100	202.2	m	
仮設配水工	φ75	243.9	m	
仮設給水工	道路接続φ50	3	箇所	
仮設給水工	道路接続φ30	4	箇所	
仮設給水工	道路接続φ25	44	箇所	
仮設ハ'ライン'ハ'	φ150	21	箇所	
仮設ハ'ハ'ハ'	φ100	8	箇所	
仮設ハ'ハ'ハ'	φ75	15	箇所	
仮設ハ'ハ'ハ'	φ50	2	箇所	
仮設消火栓	φ75	14	箇所	

※取出し短管φ150×φ50 1箇所
取出し短管φ150×φ30 3箇所
取出し短管φ150×φ25 16箇所
取出し短管φ100×φ30 1箇所
取出し短管φ100×φ25 16箇所
取出し短管φ75×φ50 1箇所
取出し短管φ75×φ25 12箇所
φ50 1箇所
合計 51箇所