

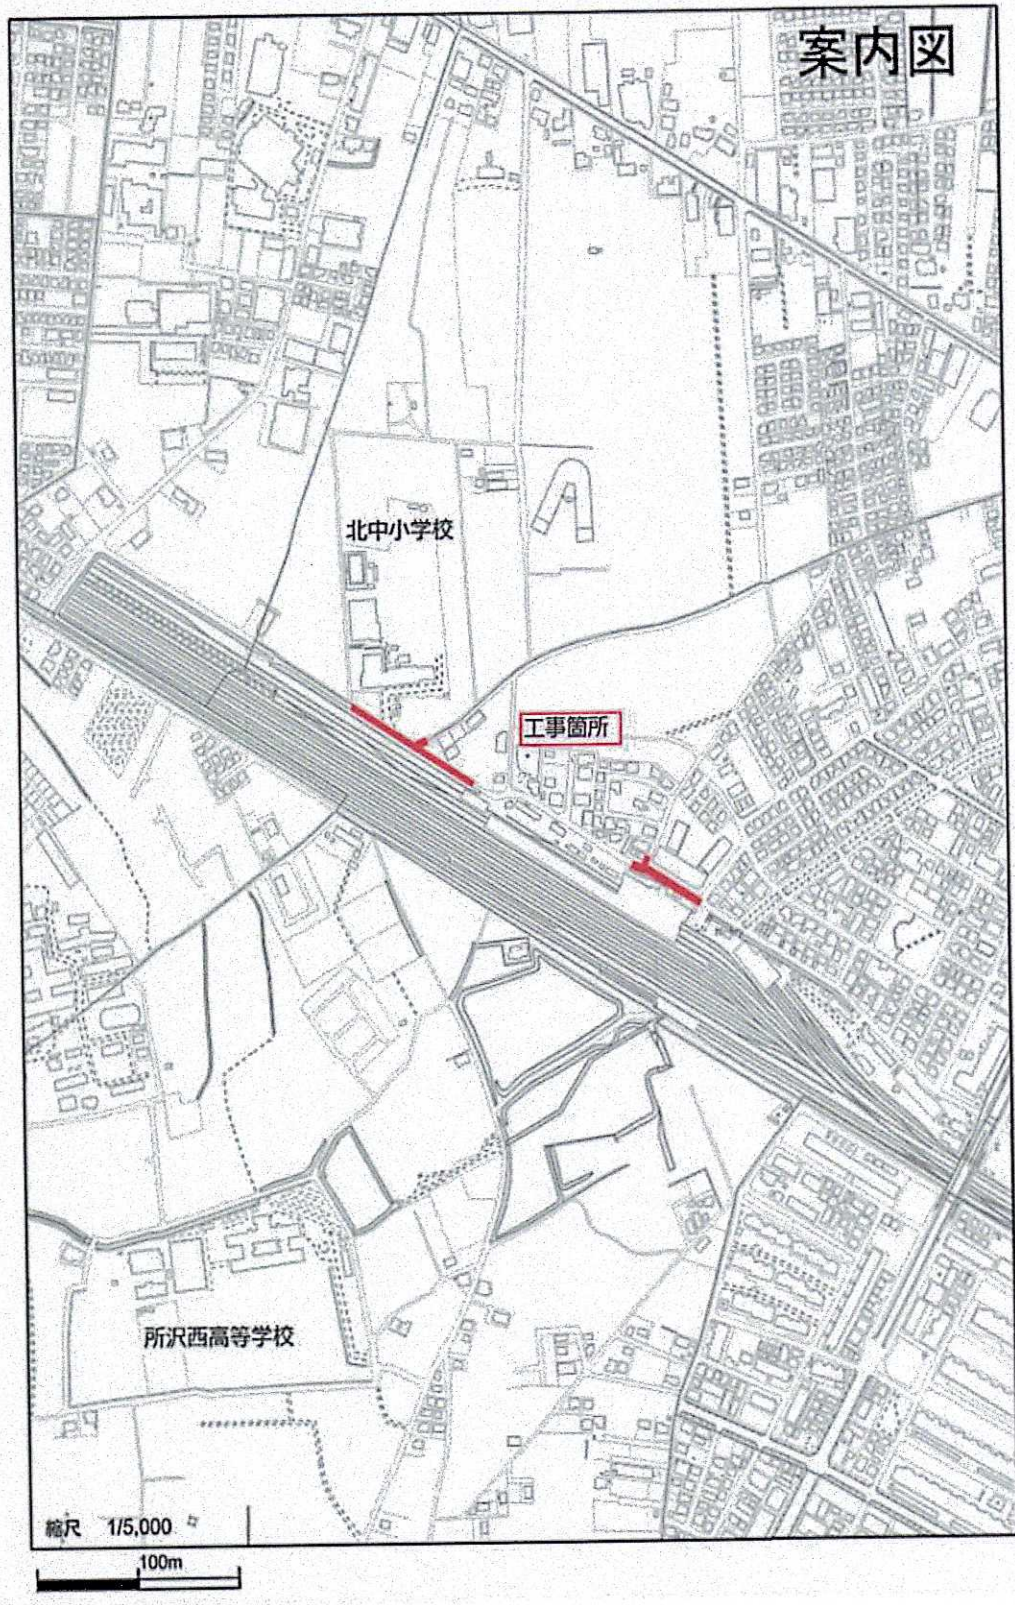
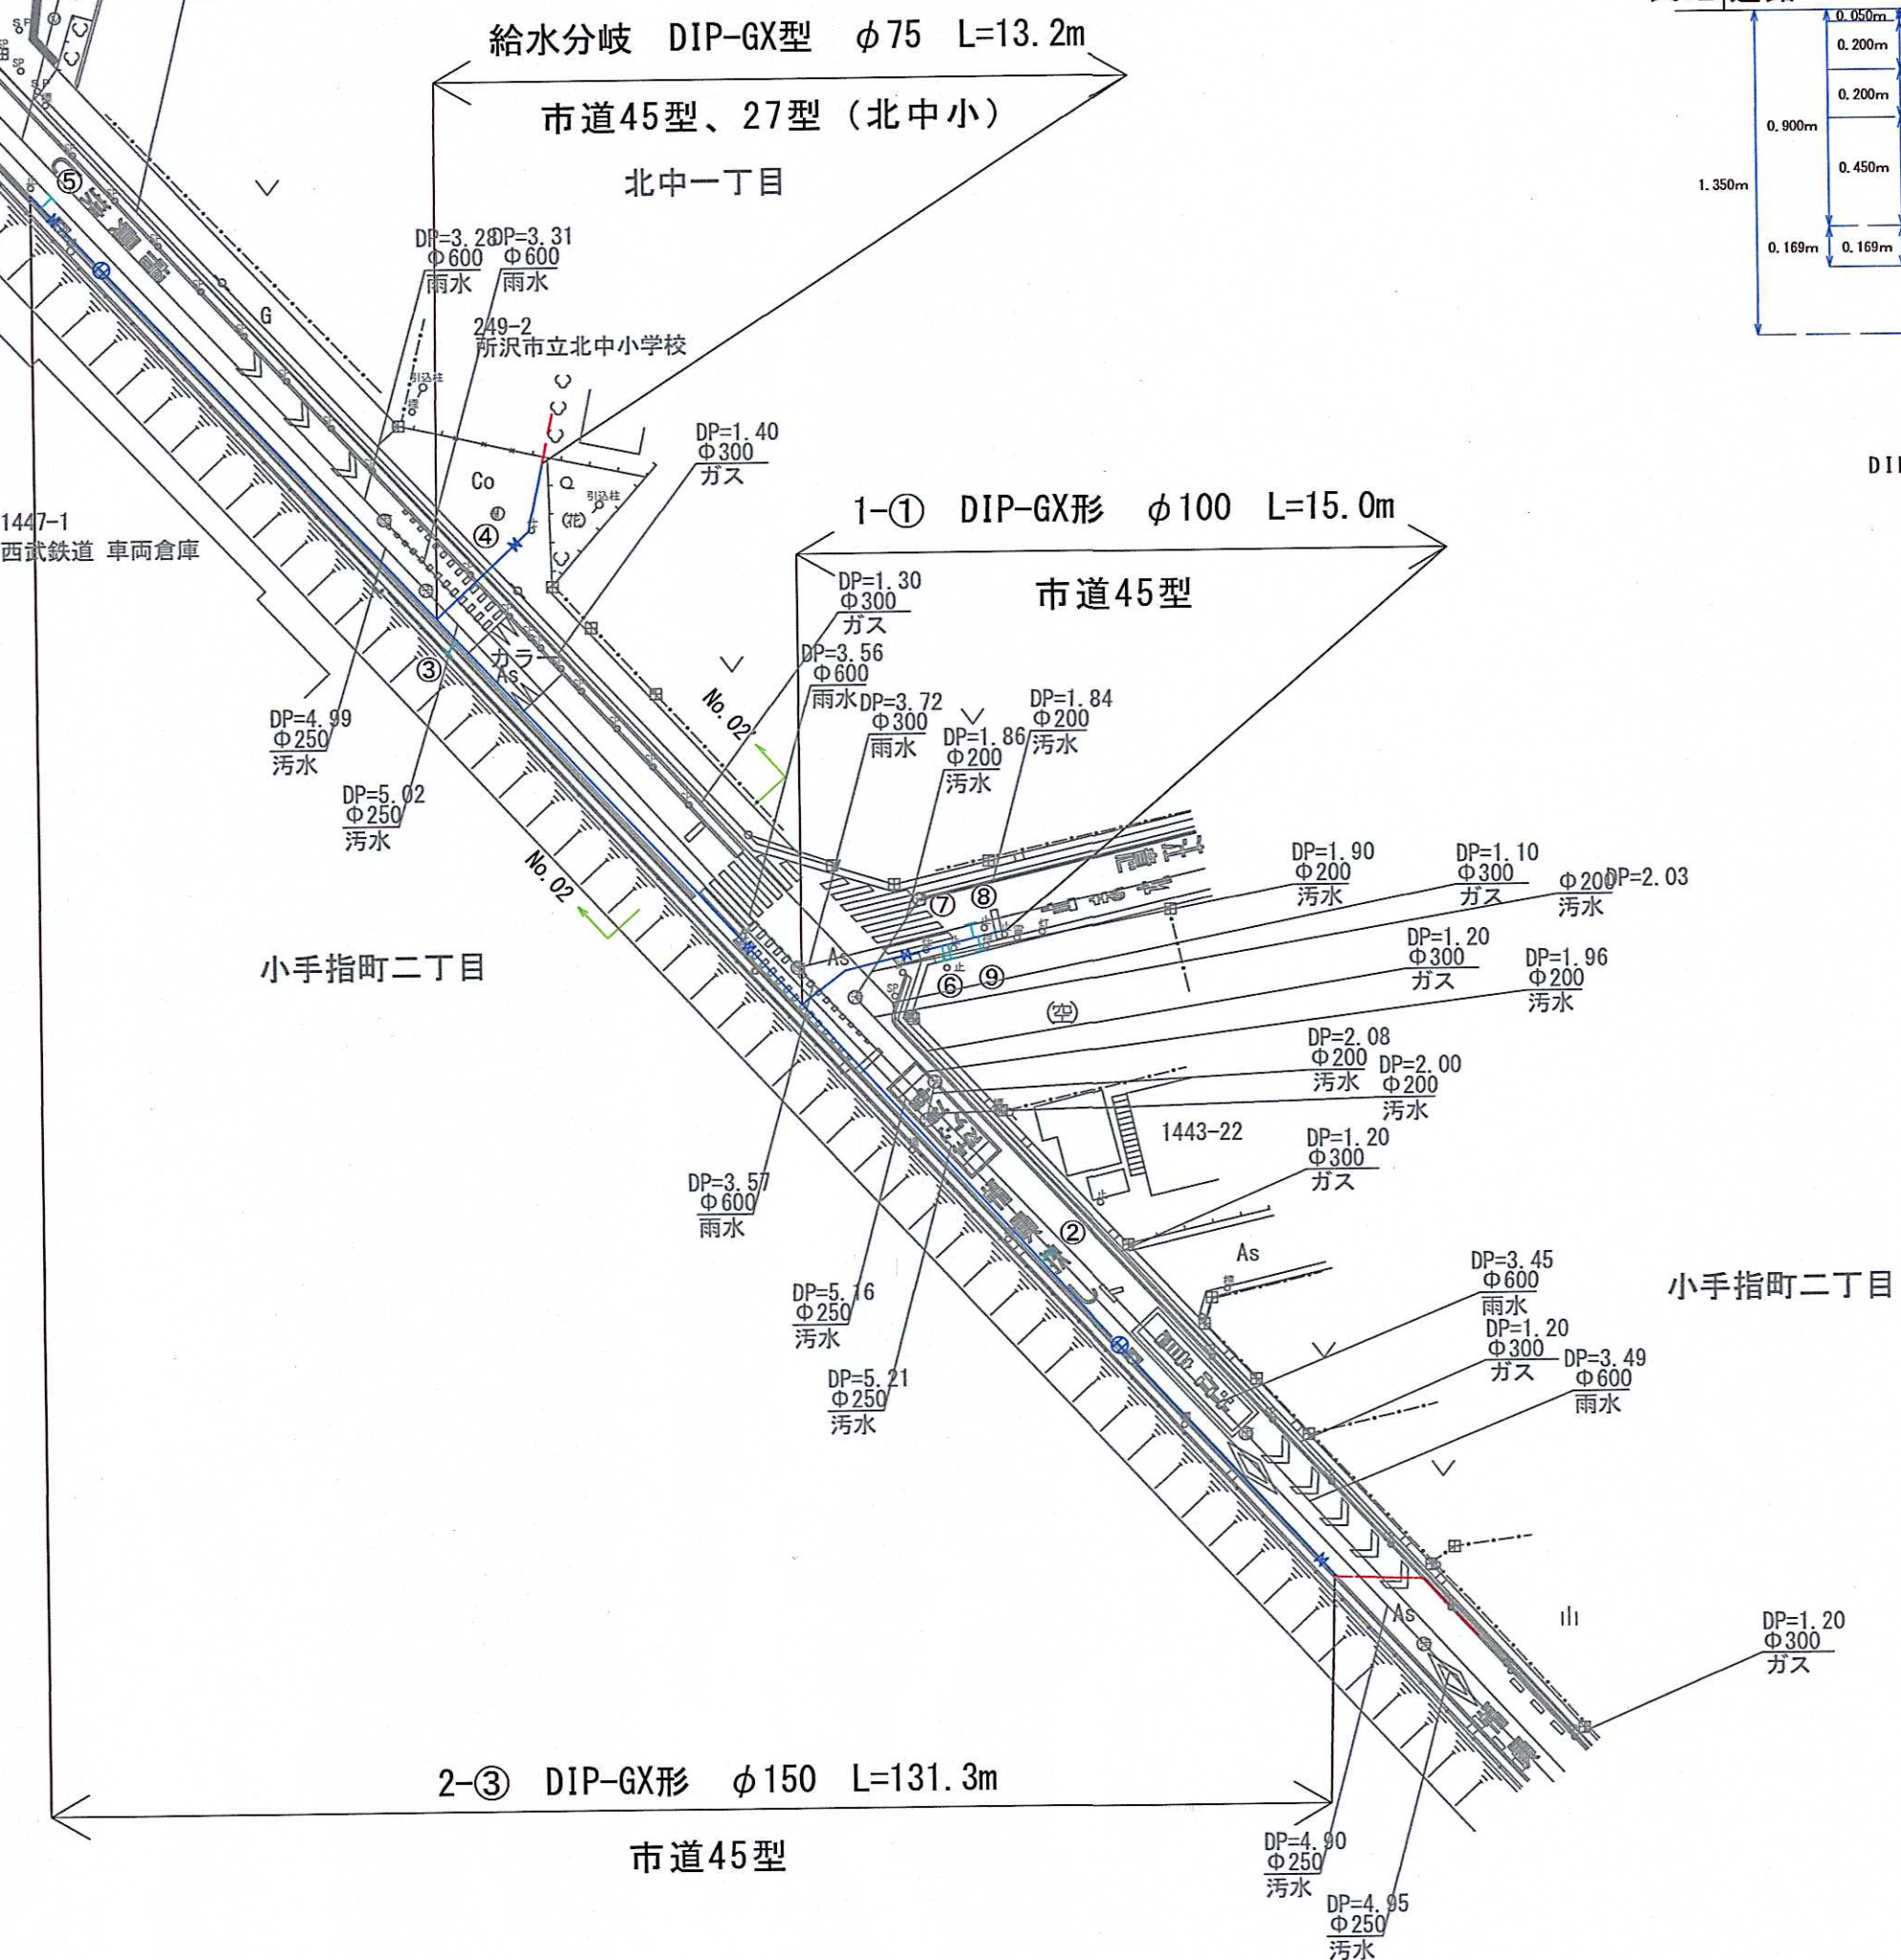
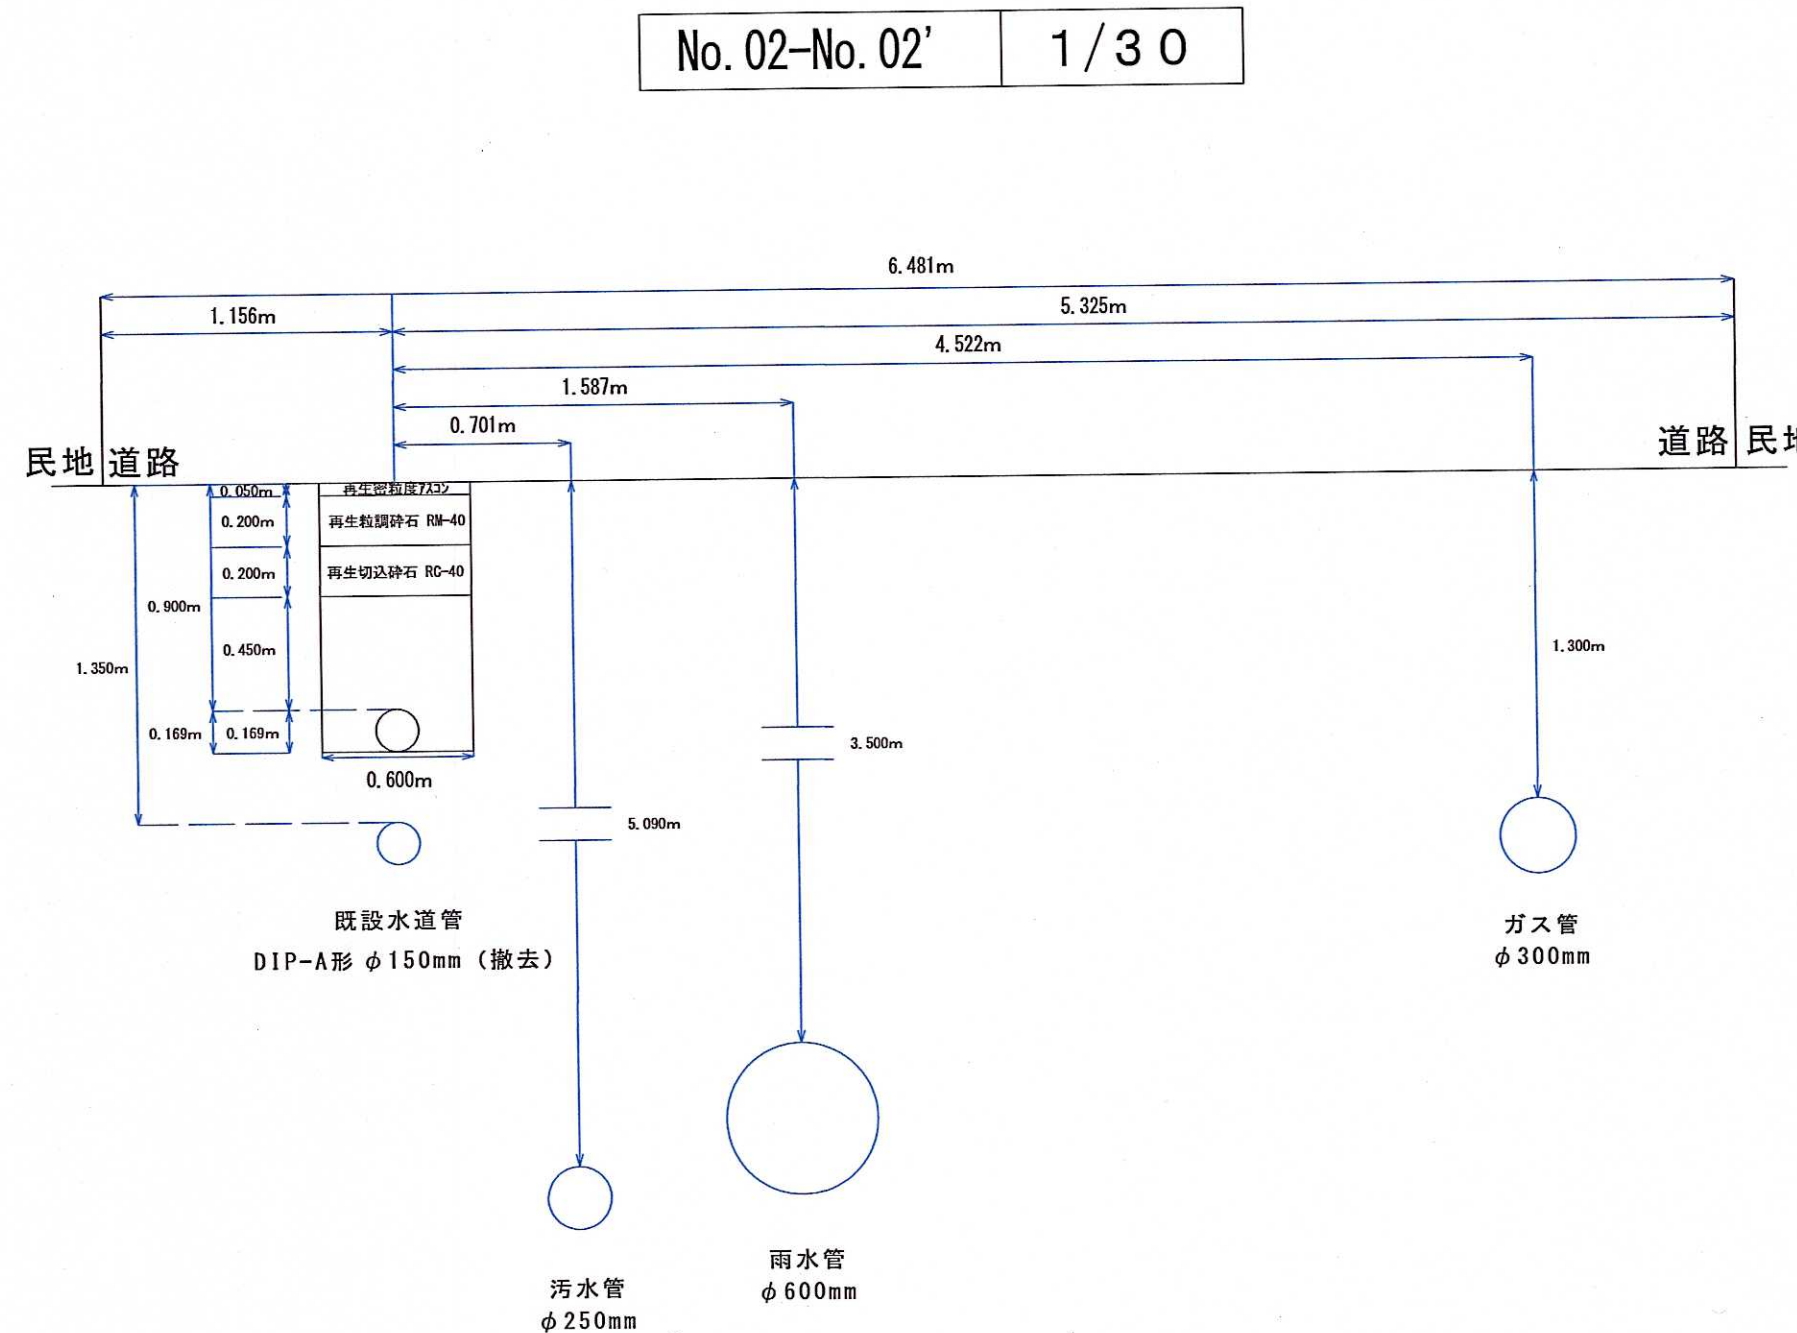
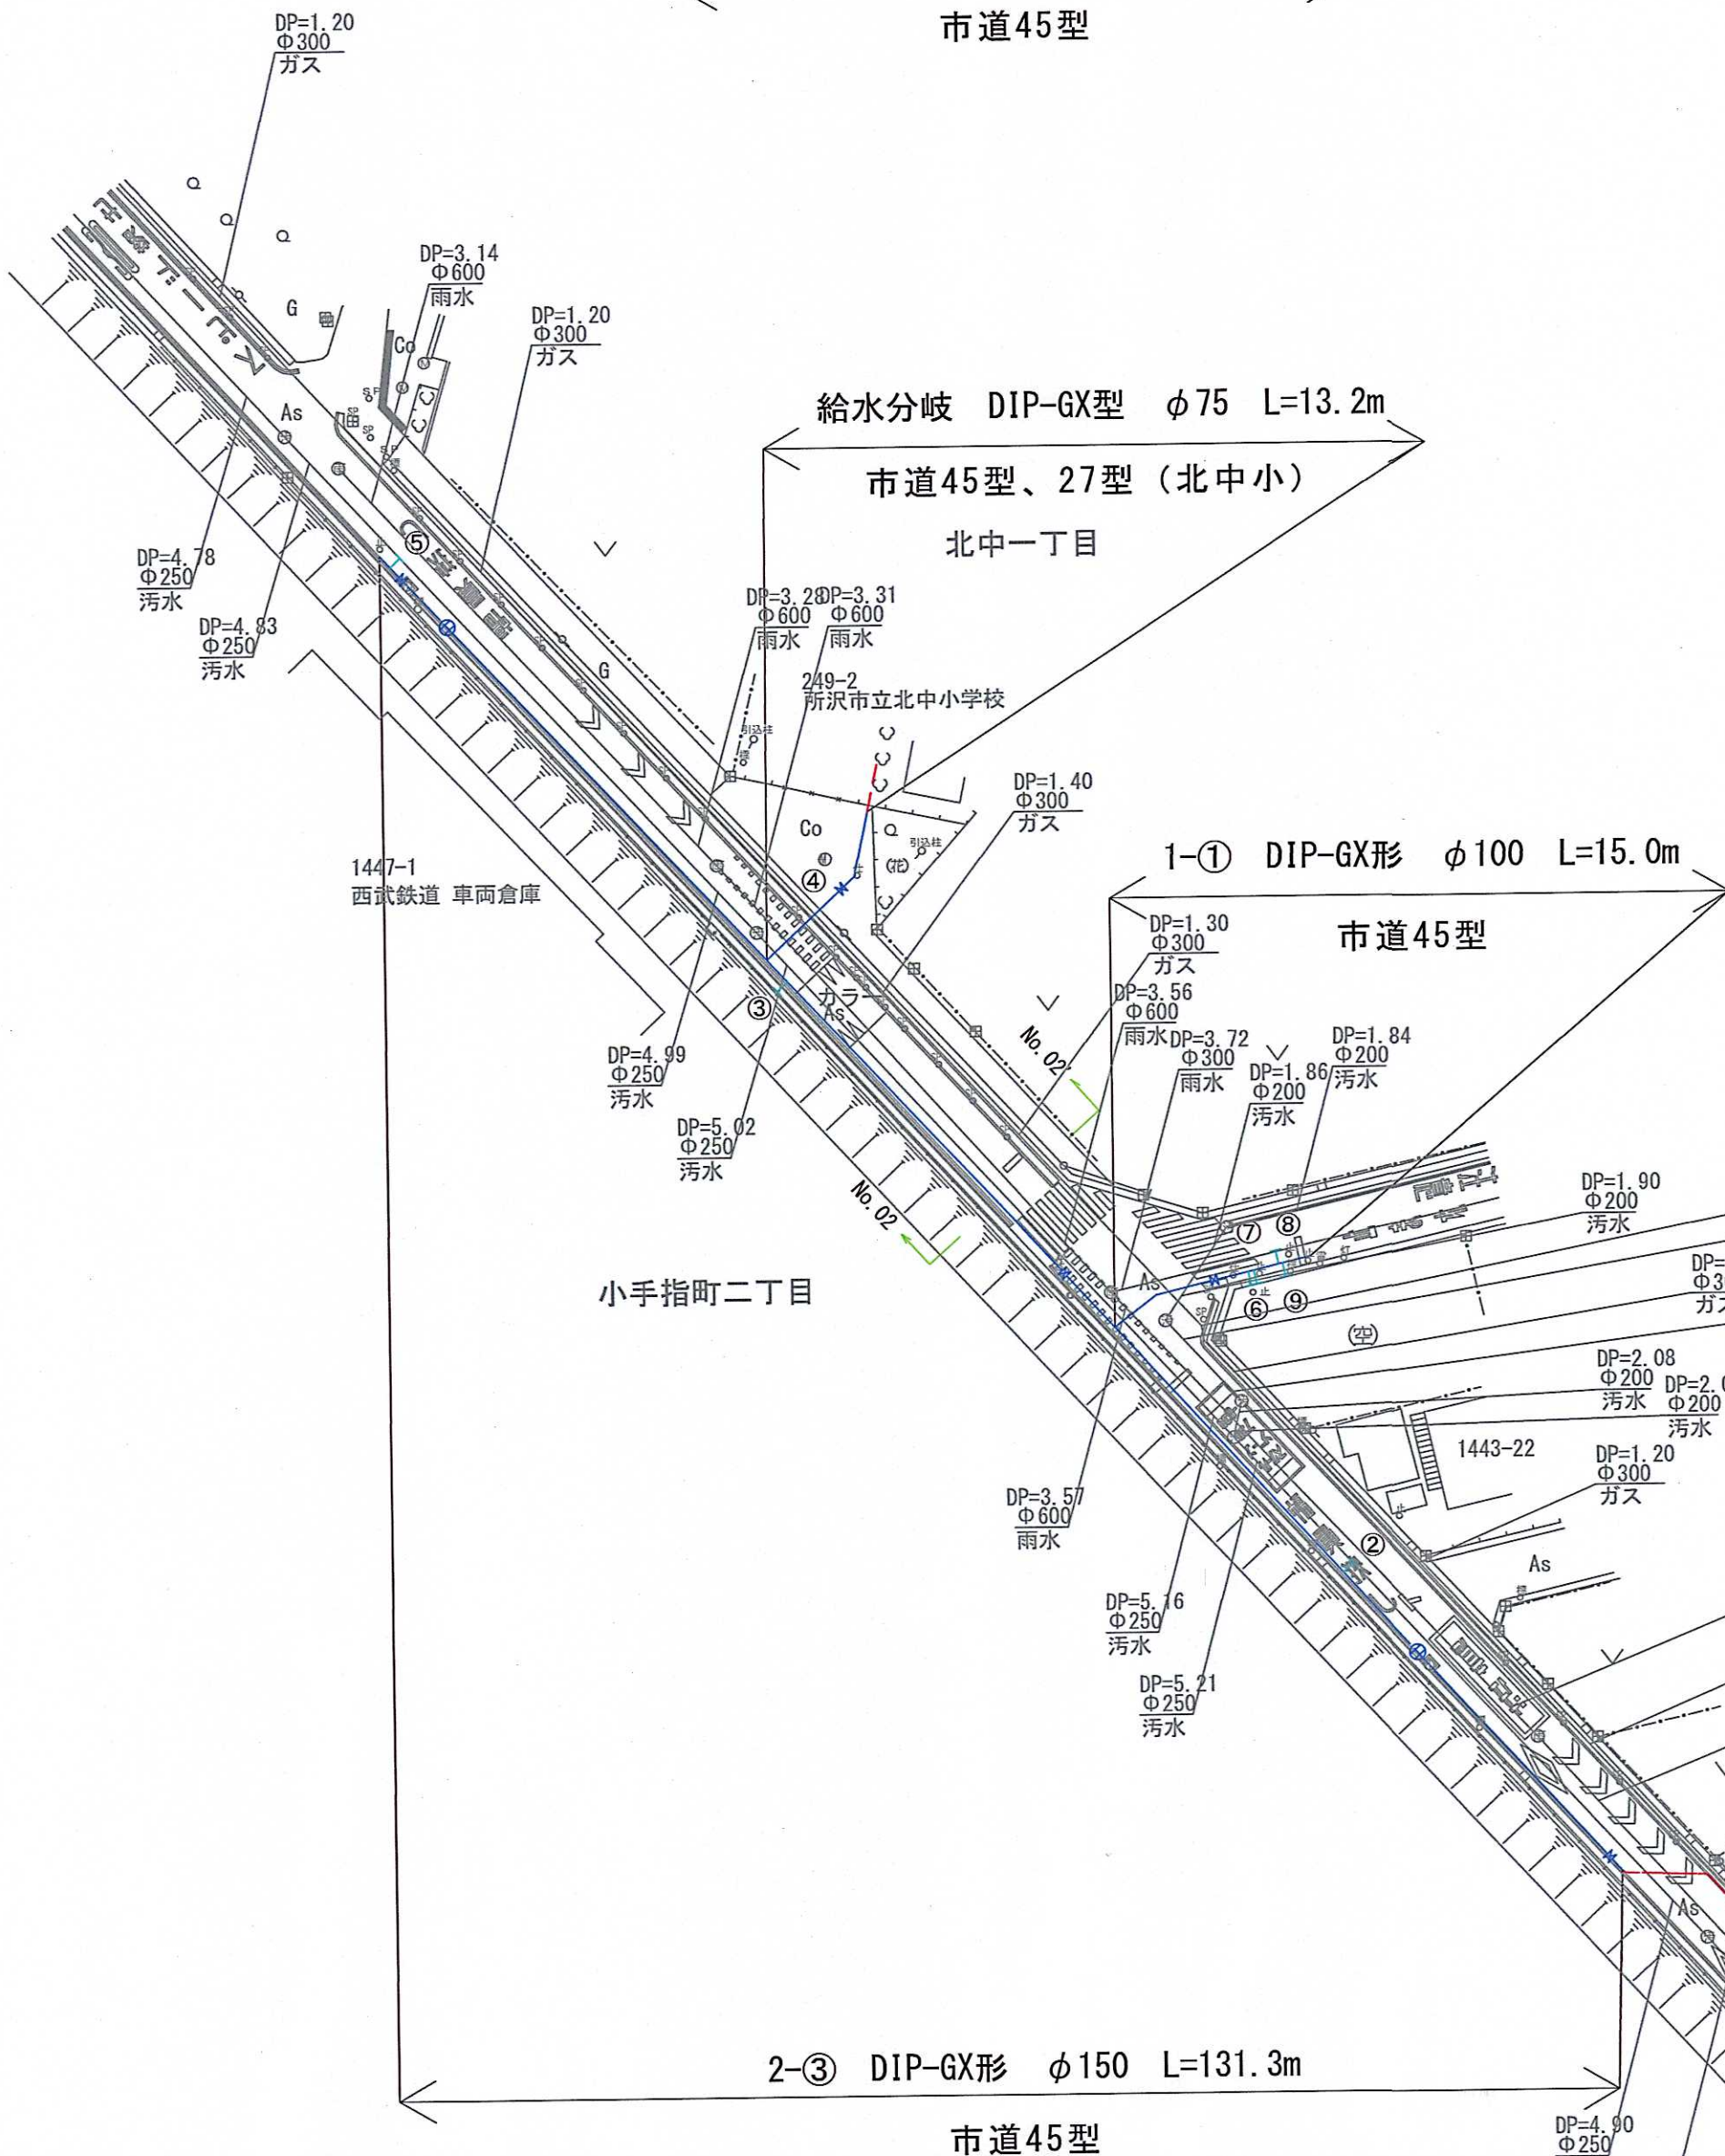


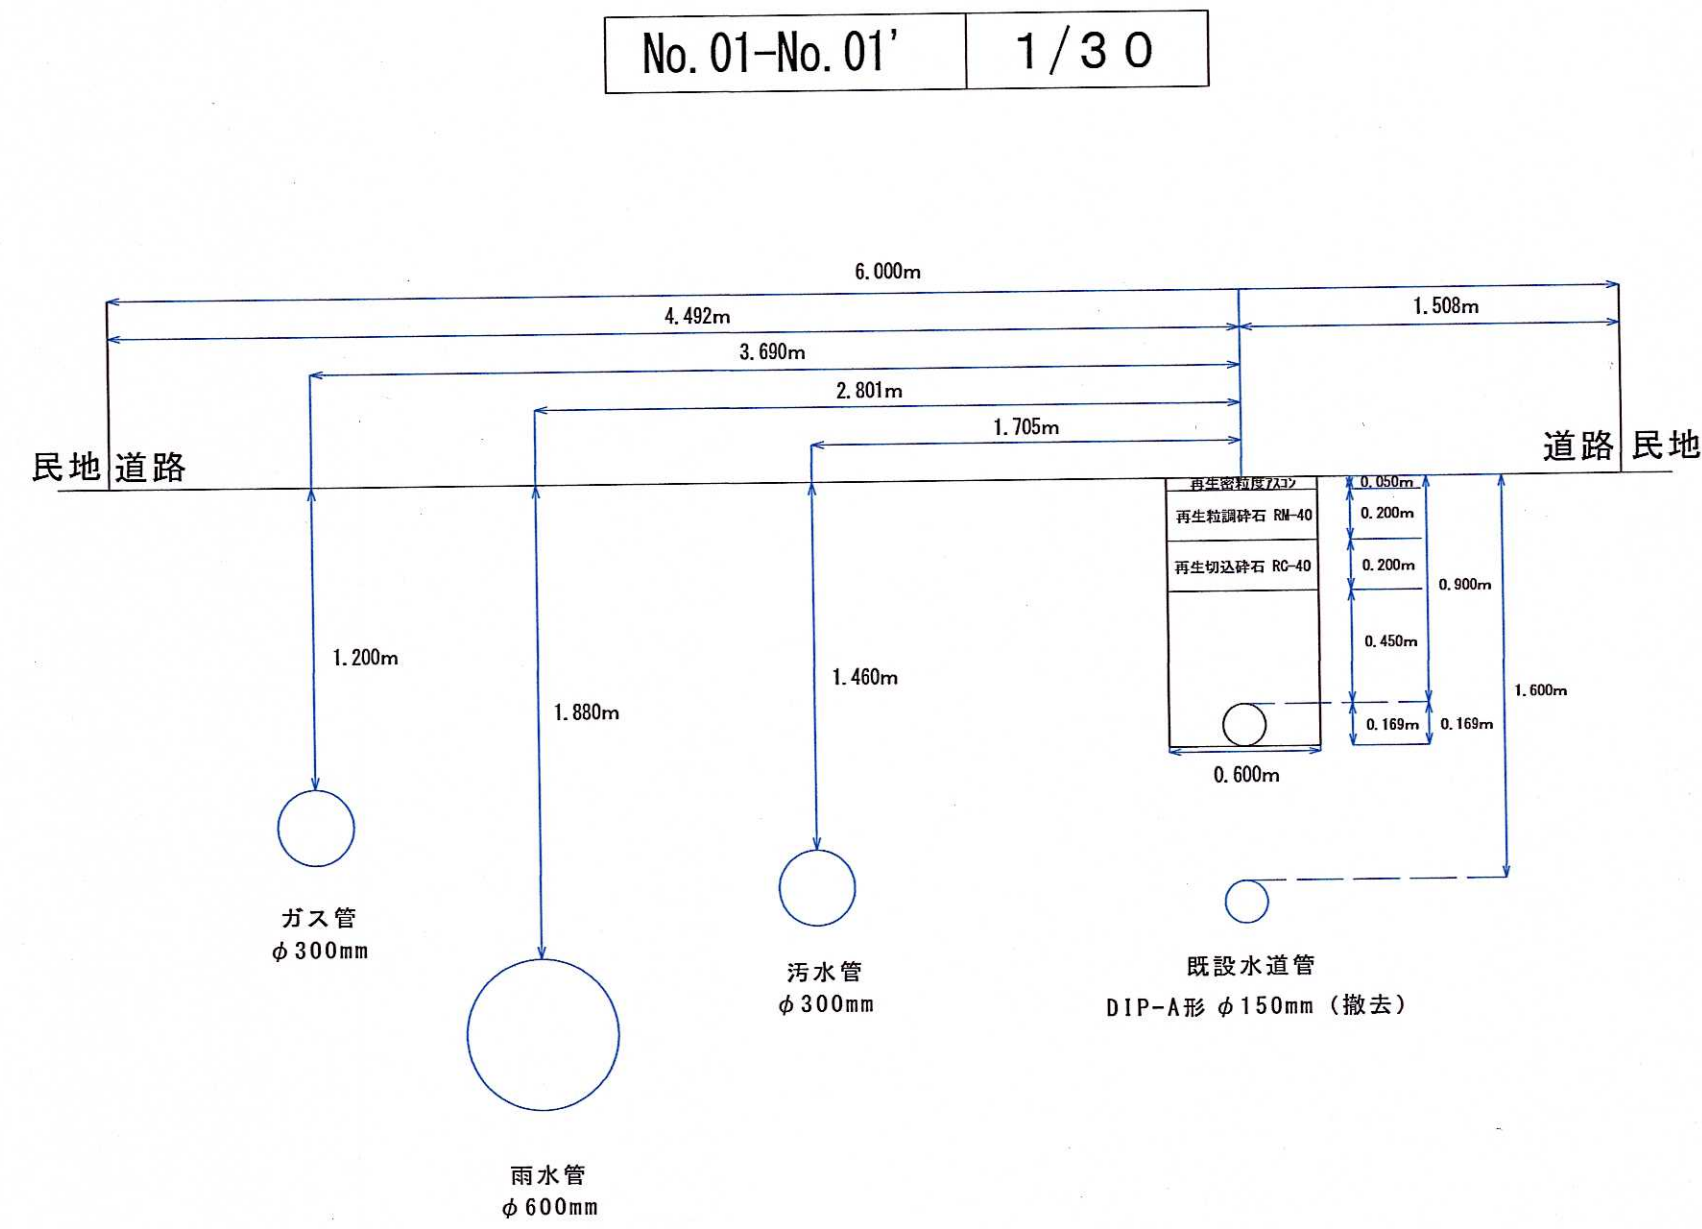

工事内訳

種別	形状寸法	数量	単位	摘要
配水管布設工 (DIP)	150mm	207.7	m	1種管 (GX形) 内面エポキシ樹脂粉体塗装
	100mm	15.0	m	1種管 (GX形) 内面エポキシ樹脂粉体塗装
計		222.7	m	
仕切弁設置工	150mm	5.0	基	水道用ソフトシール弁 (GX形)
	100mm	1.0	基	水道用ソフトシール弁 (GX形)
消火栓設置工	150mm×75mm	3.0	基	補修弁レバー式
給水装置分岐替工		9.0	箇所	DIP-GX型φ75 (北中小) を含む
本復旧工	市道45、35型	1496.0	m ²	
	27型 (北中小)	28.0	m ²	コンクリート舗装

1	φ25	2	φ30	3	φ25
セ	114561外1	セ	131383外1	セ	144176
	道路接続		道路接続		道路接続
4	DIP-GX型 φ75	5	φ50	6	φ25
セ	44538	セ	150721	セ	128344
	宅地内止水		道路接続		道路接続
7	φ30	8	φ50	9	φ25
セ	106712外1	セ	145487外8	セ	141637
	道路接続		道路接続		道路接続

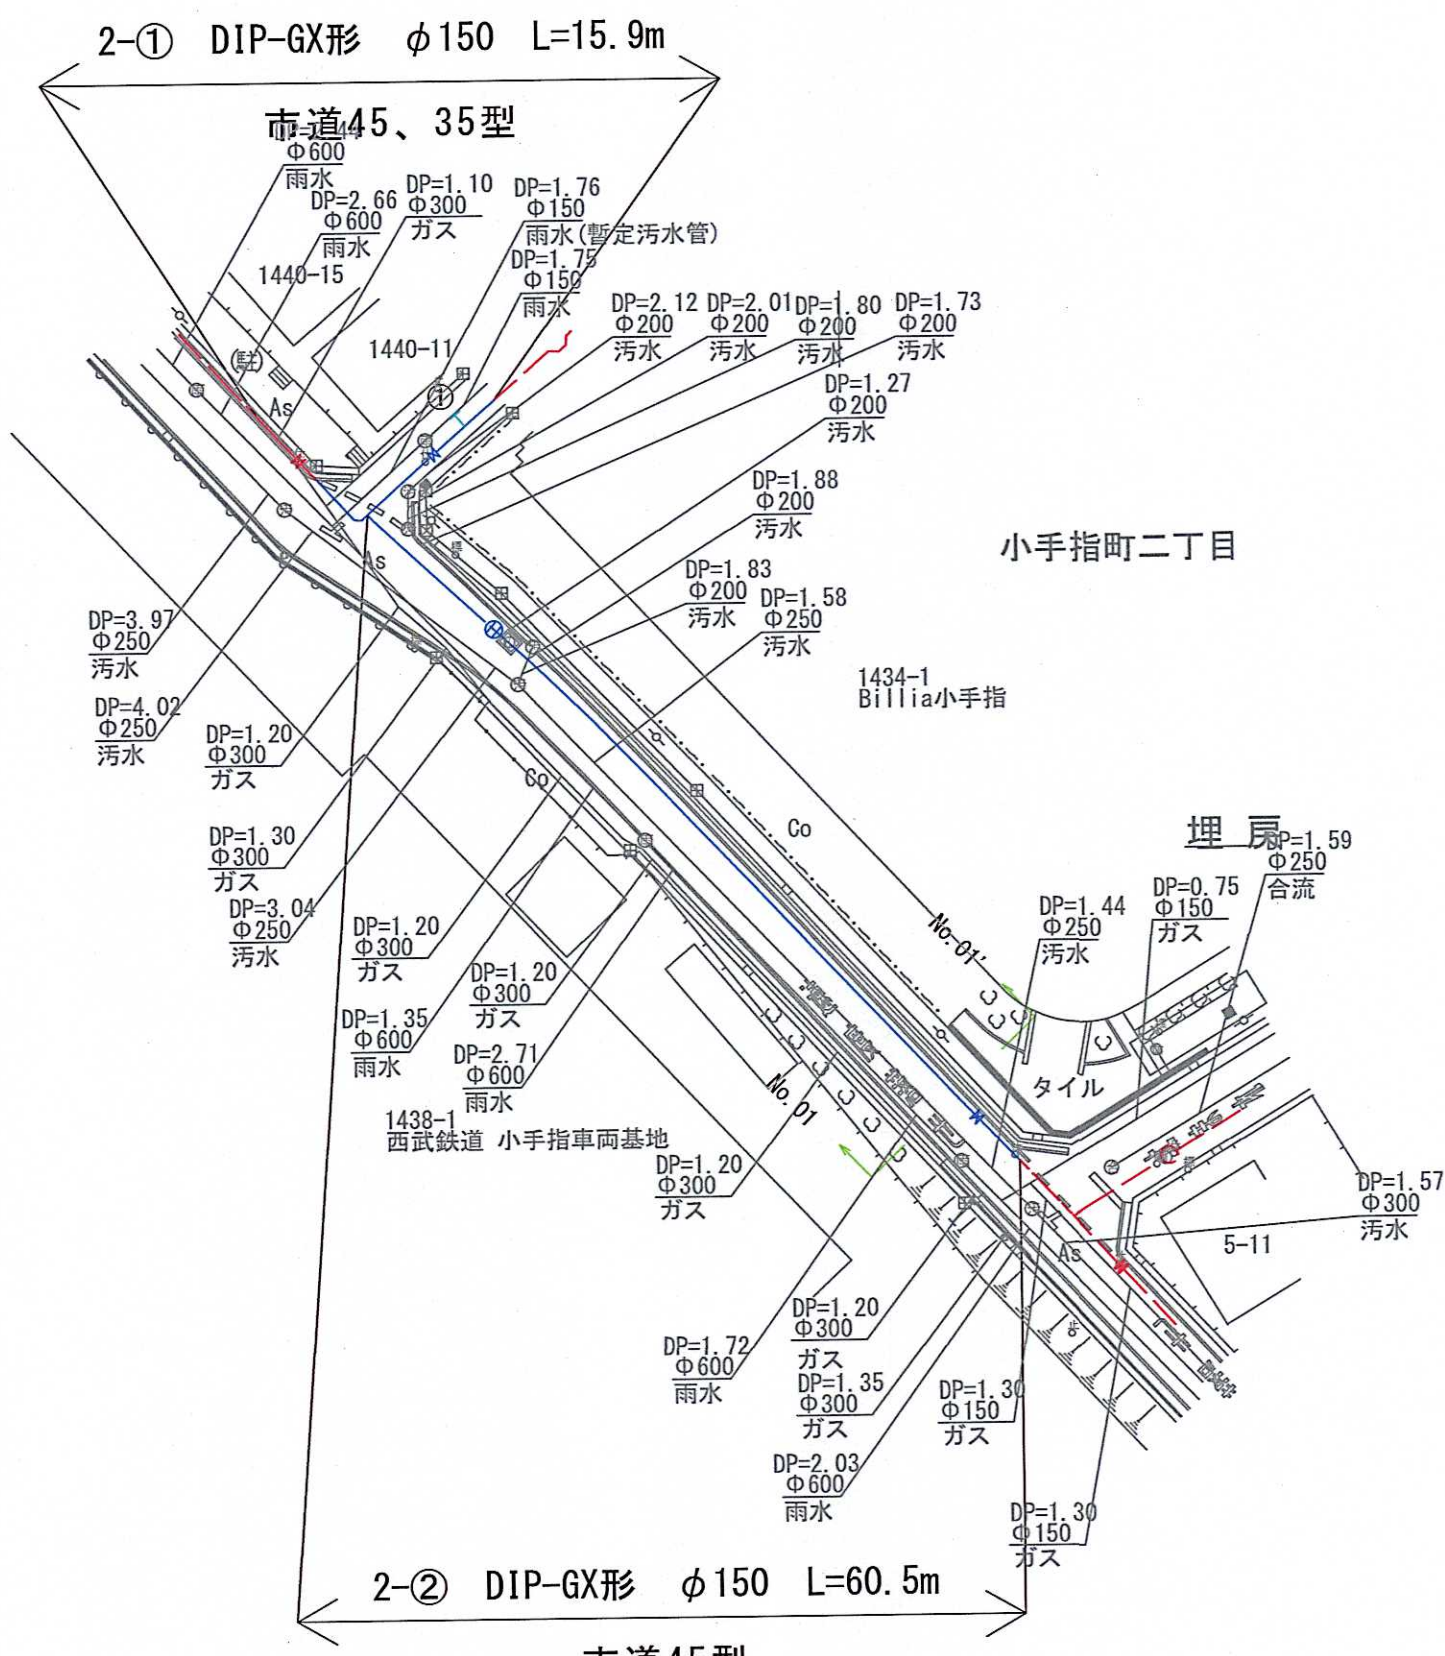

富岡地区配水管更新第2号工事

平面図・案内図・横断面

1 / 3

縮尺

8209


設計

図示






令和8年8月

所沢市上下水道局

承諾
- 8. 8. -
水道建設課

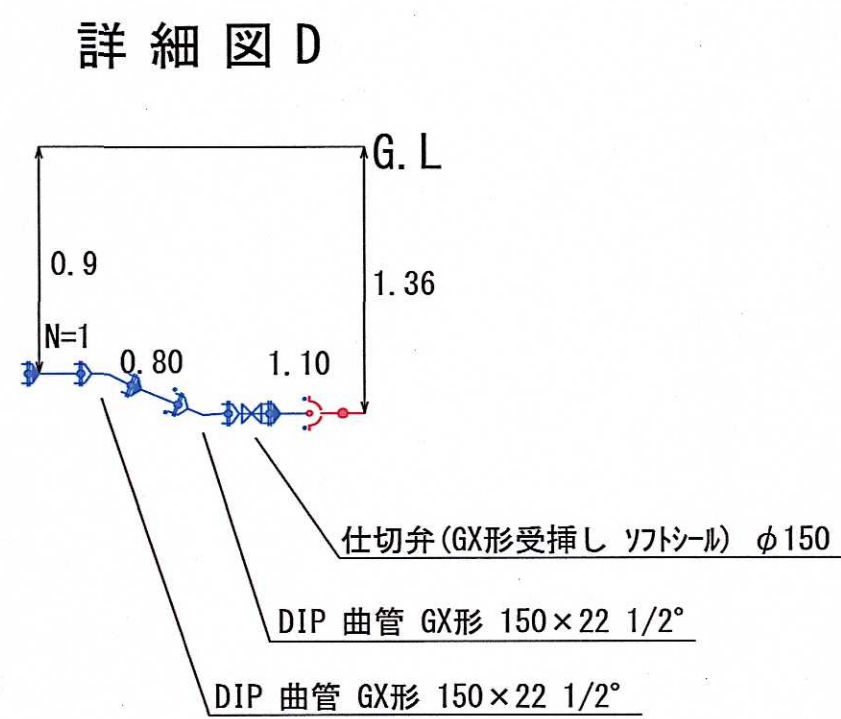


仮設平面図 1/500

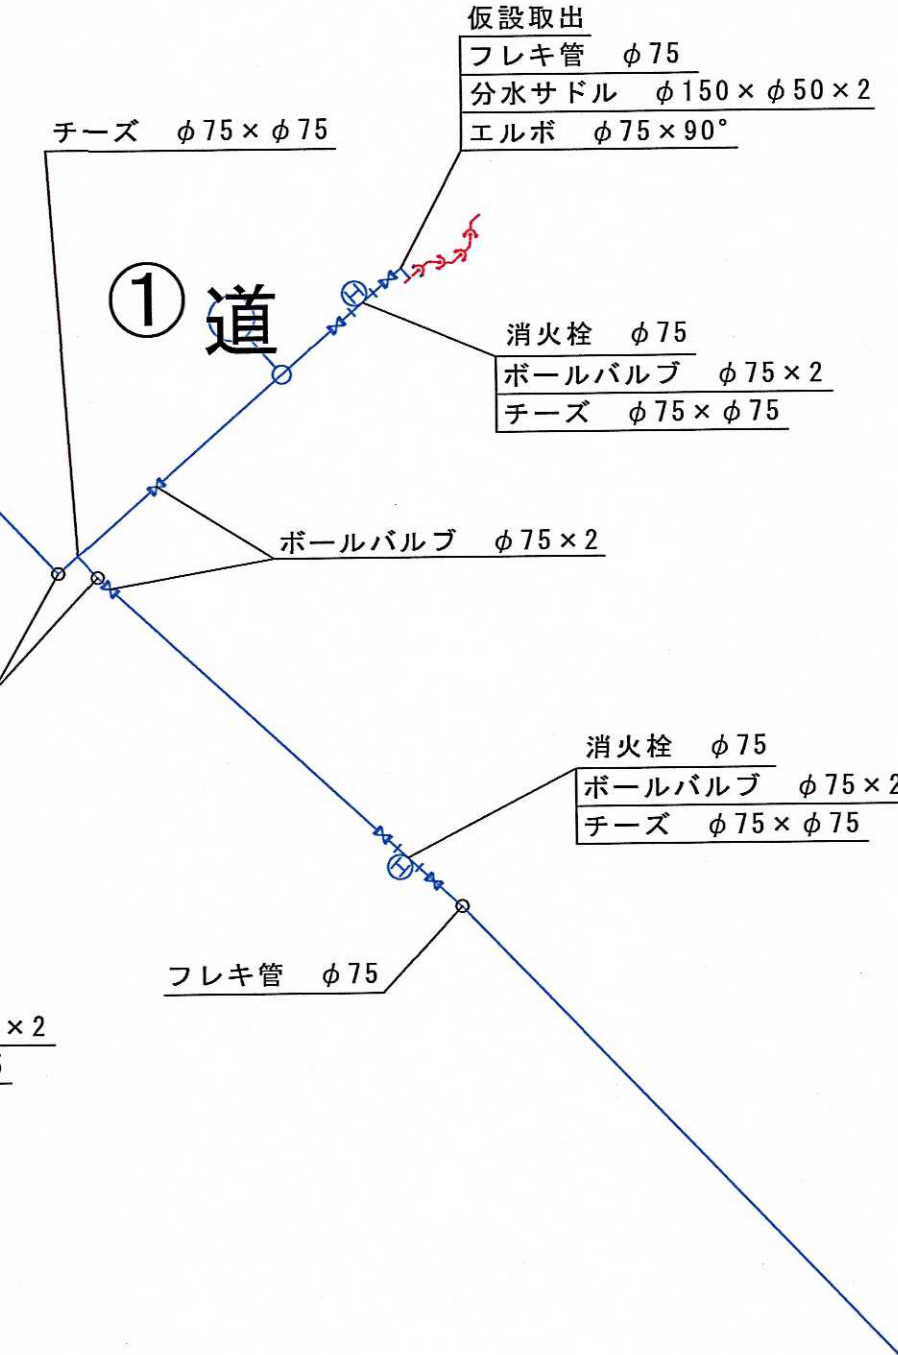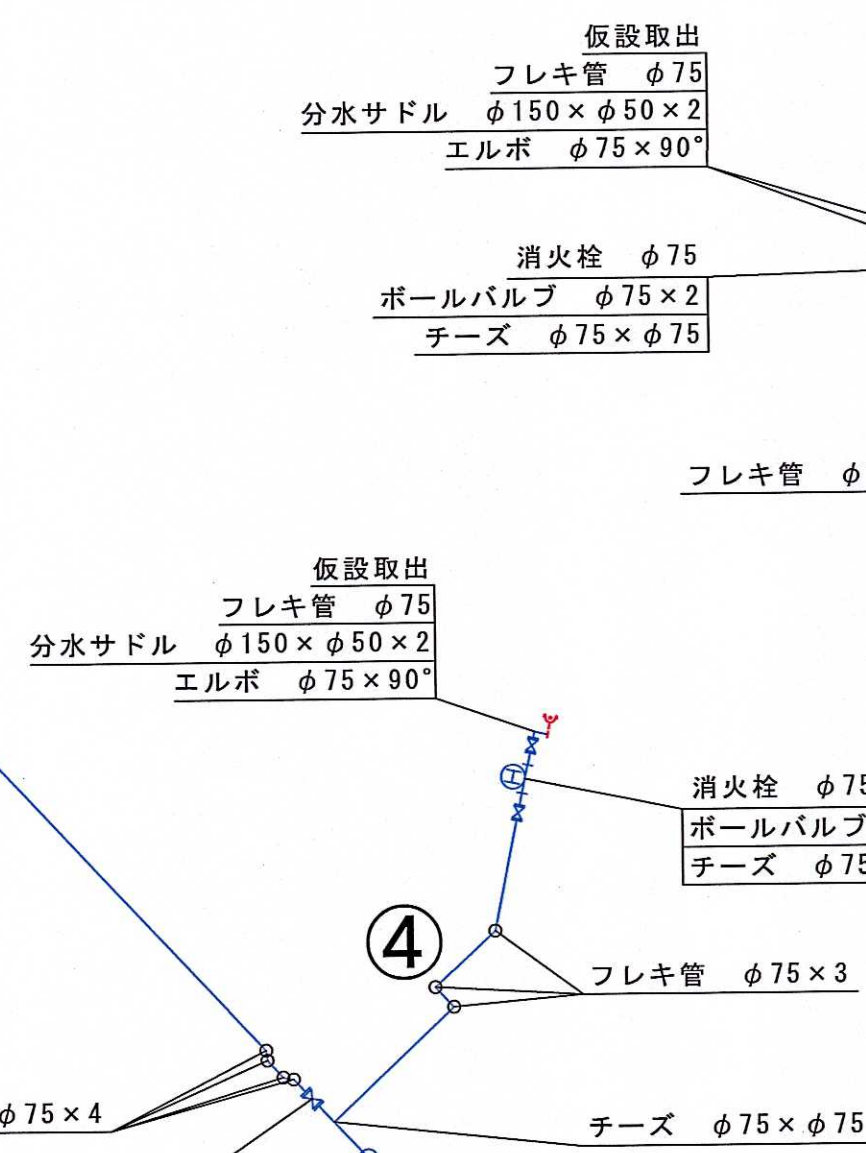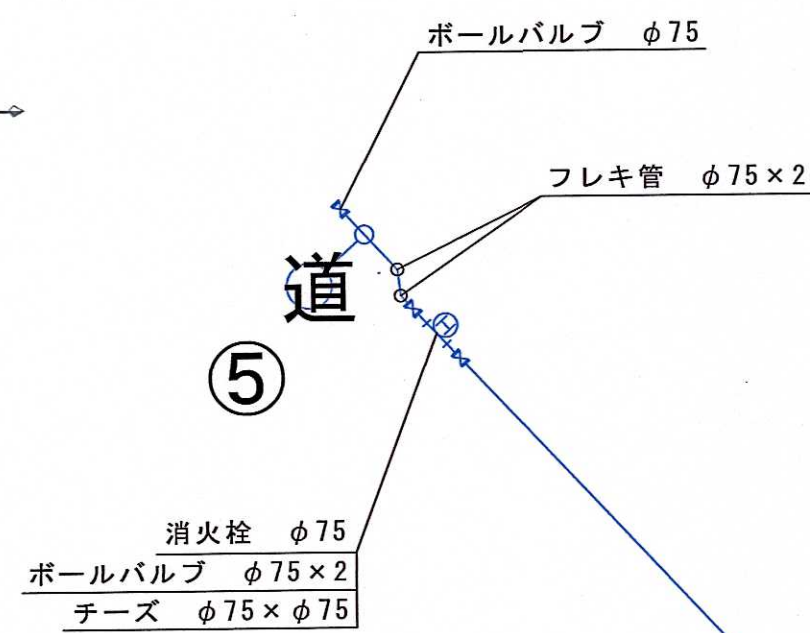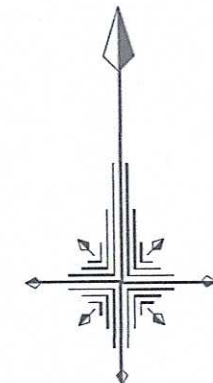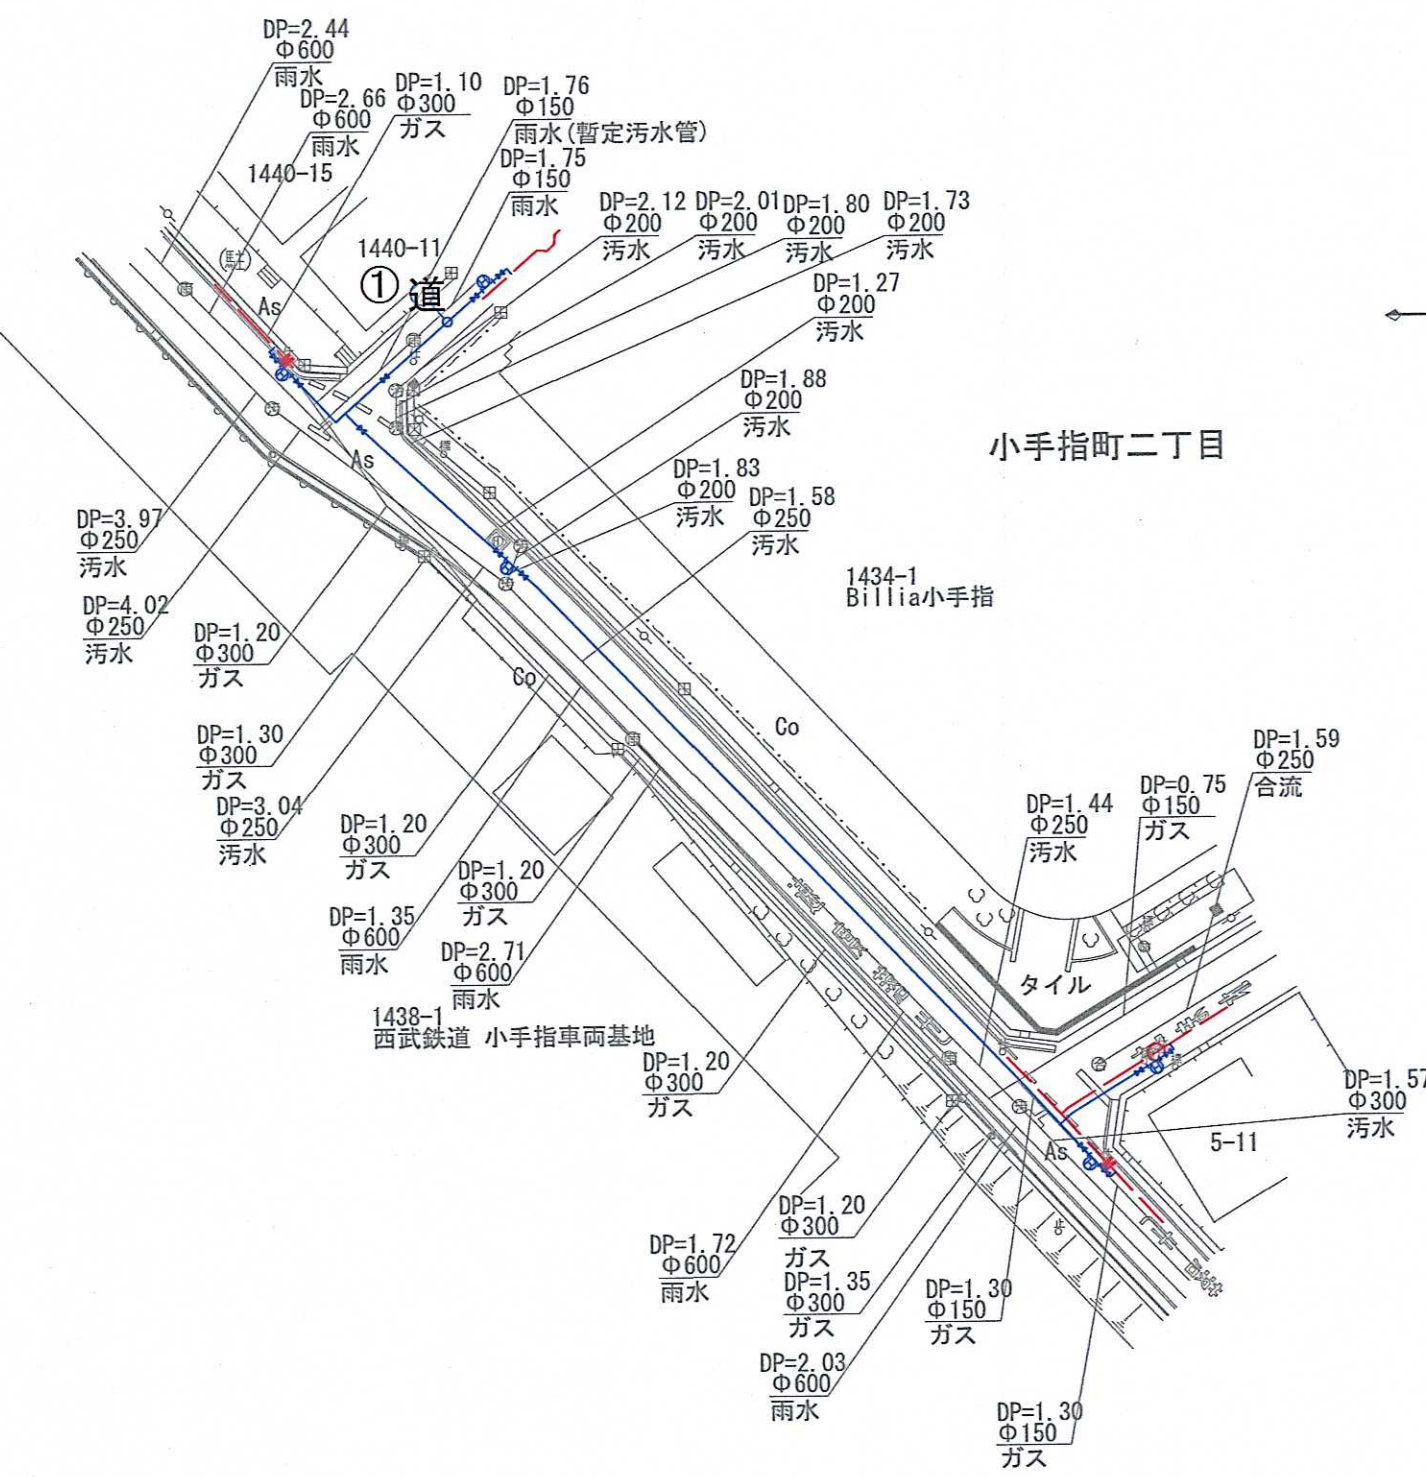

仮設配管 φ75=269.1m (北中小分含む)


名称	形状寸法	数量	単位	摘要
仮設給水工	道路接続 φ75×75	1	箇所	
仮設給水工	道路接続 φ75×50	2	箇所	
仮設給水工	道路接続 φ75×30	2	箇所	
仮設給水工	道路接続 φ75×25	4	箇所	
仮設管取出口	φ150×75	5	箇所	
仮設管取出口	φ75×75	1	箇所	
仮設配管損料		1		
雑工		1		

※すべて埋設配管とする。






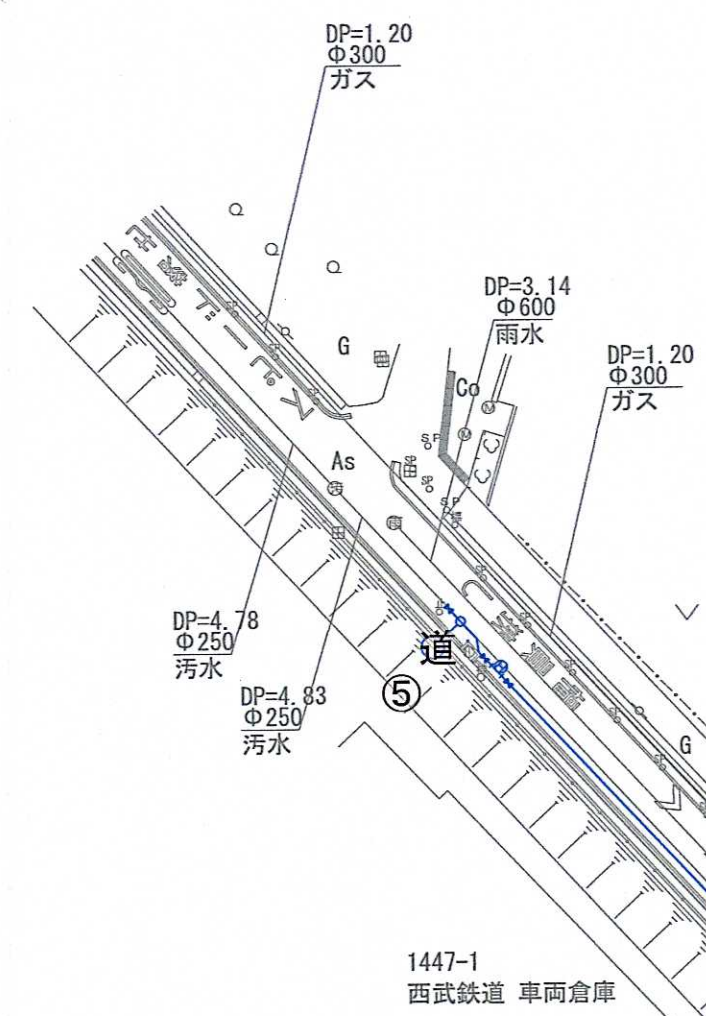


北中一丁目

小手指町二丁目

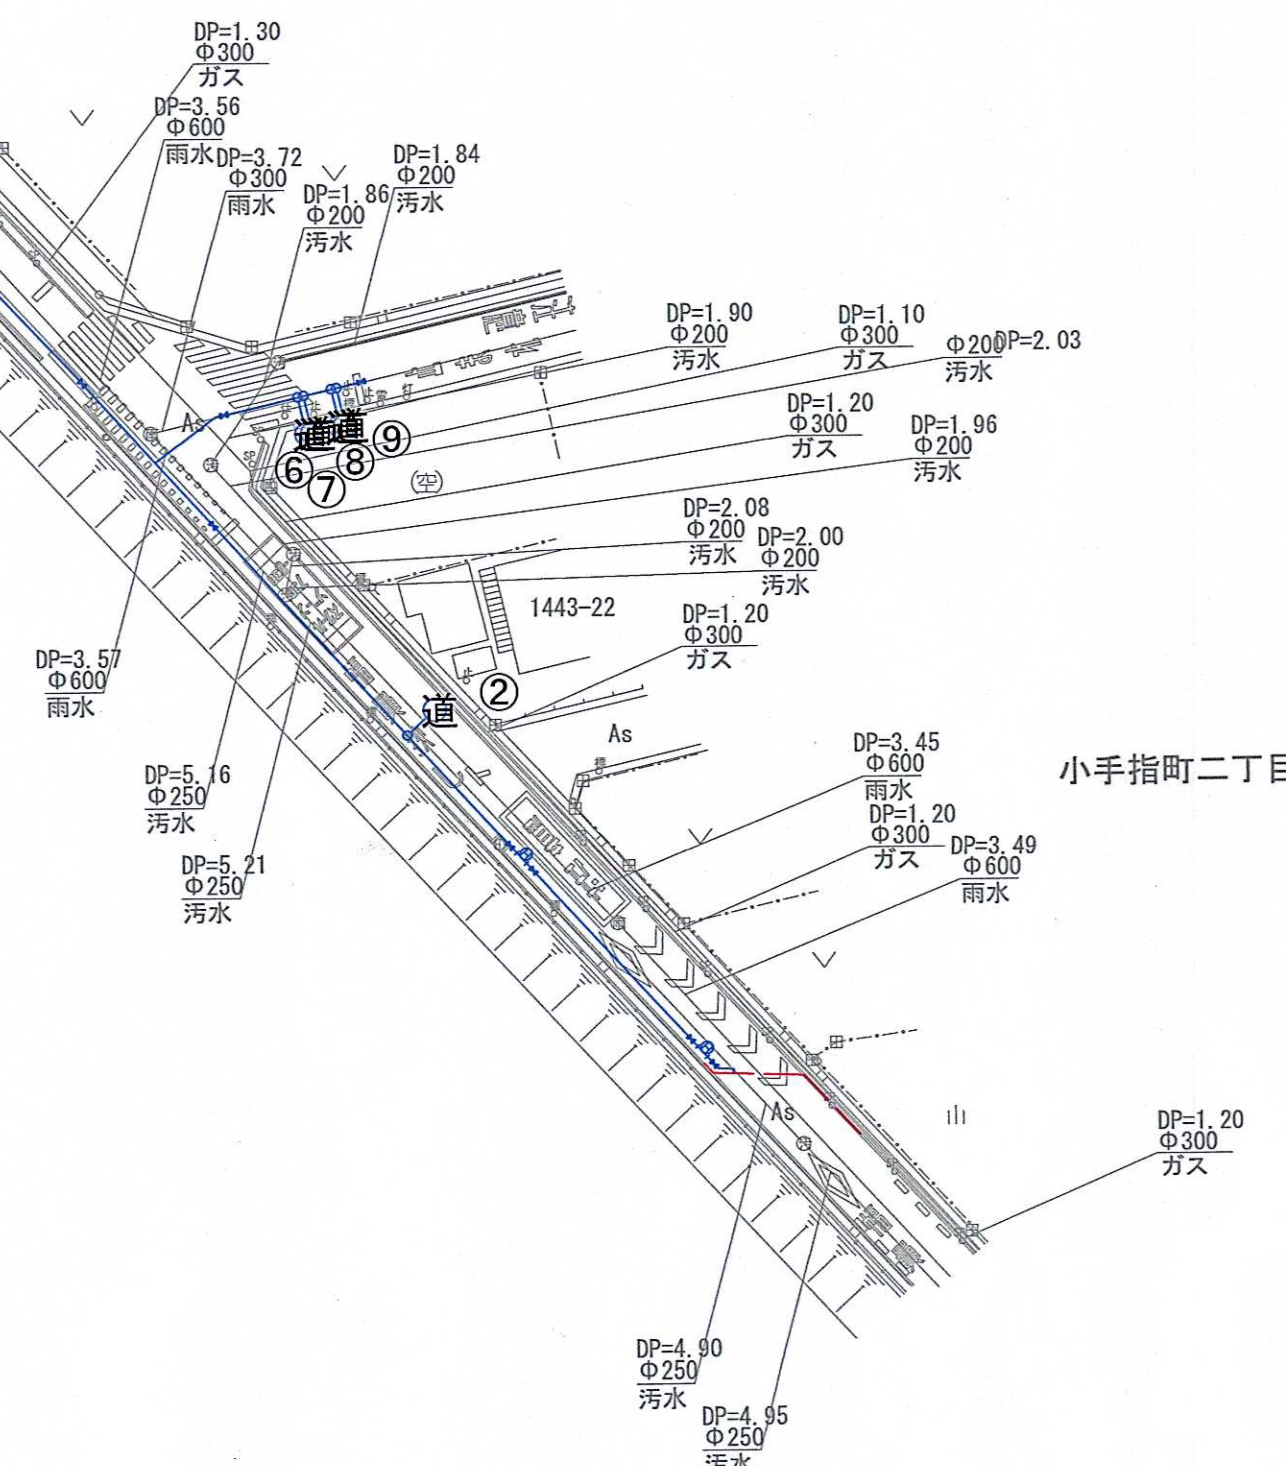

小手指町二丁目

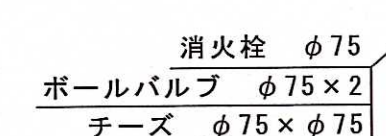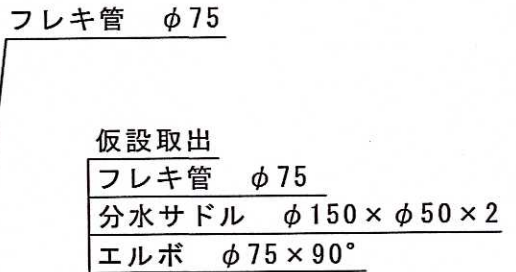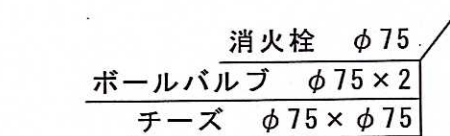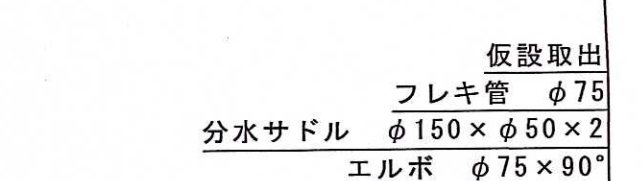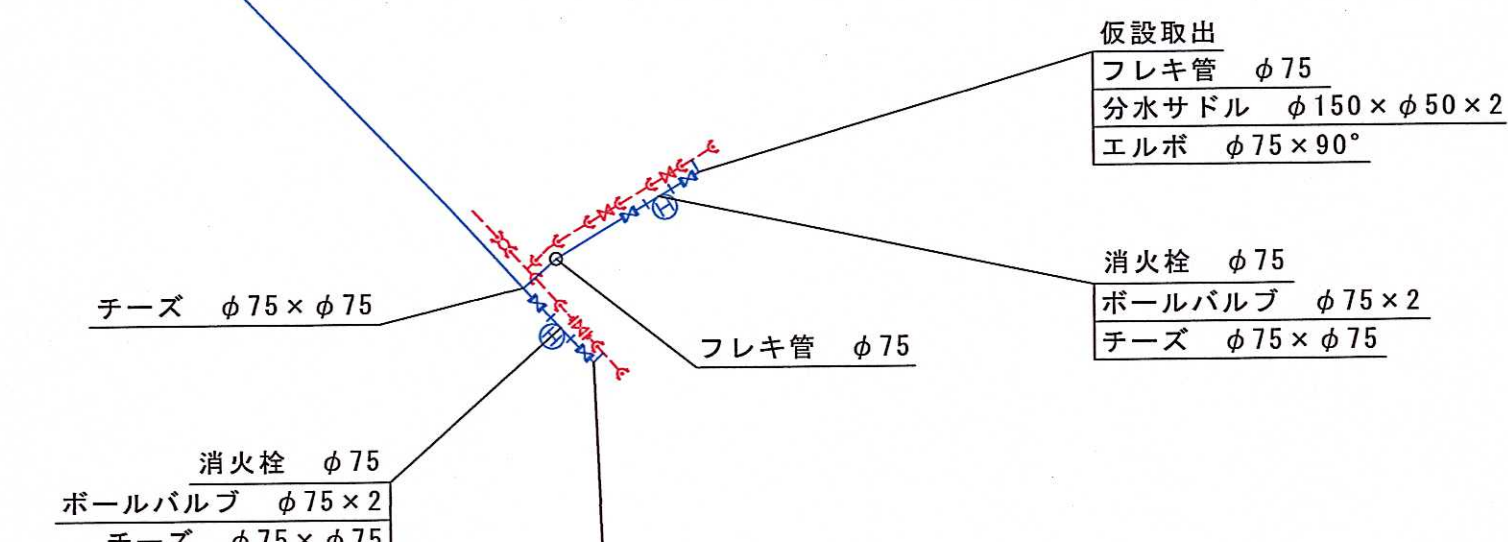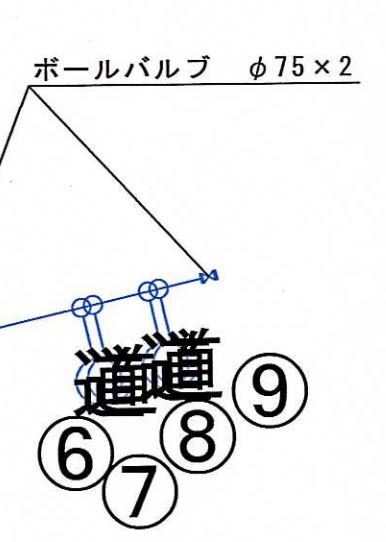

1	φ25	2	φ30	3	φ25
セ	114561外1	セ	131383外1	セ	144176
	道路接続		道路接続		道路接続
4	φ75	5	φ50	6	φ25
セ	44538	セ	150721	セ	128344
	宅地内接続		道路接続		道路接続
7	φ30	8	φ50	9	φ25
セ	106712外1	セ	145487外8	セ	141637
	道路接続		道路接続		道路接続



工事名	富岡地区配水管更新第2号工事		
図名	仮設平面図・仮設詳細図	縮尺	図示
図番	3 / 3	工番	8209
設計	令和8年8月		
所 沢 市 上 下 水 道 局			