

 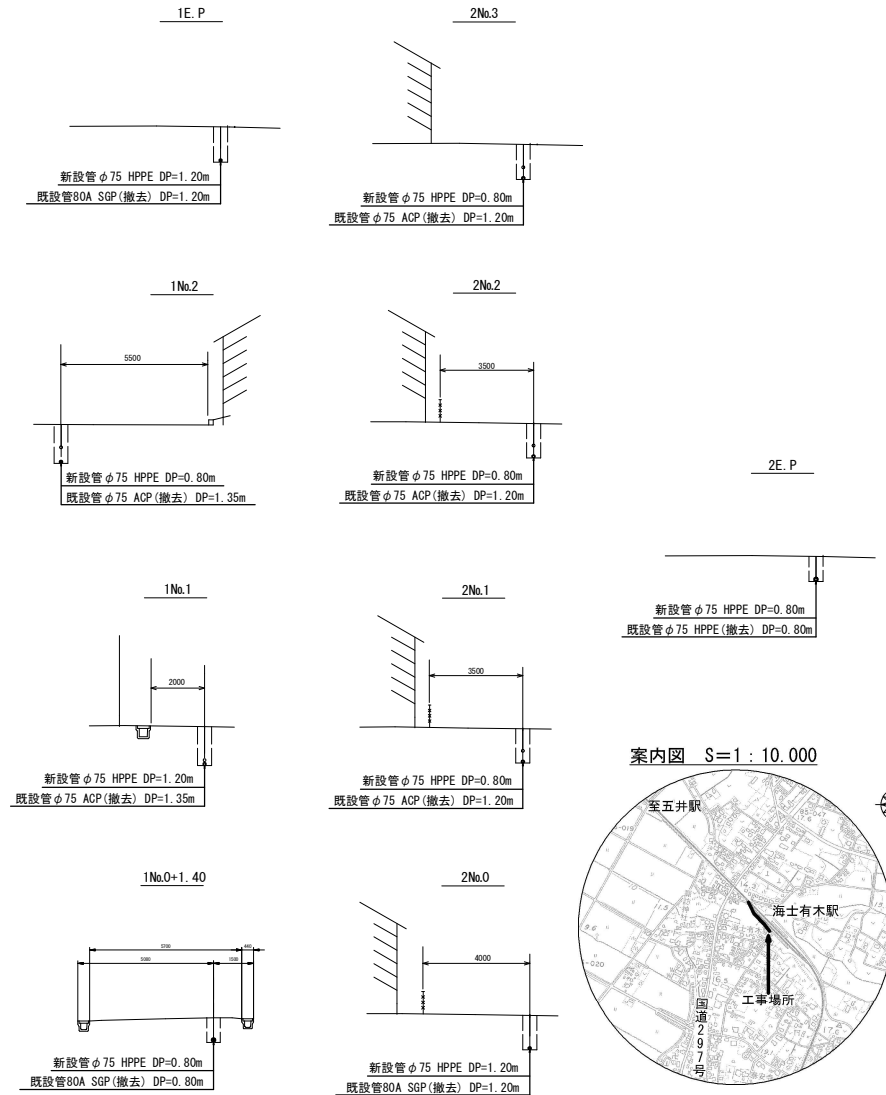
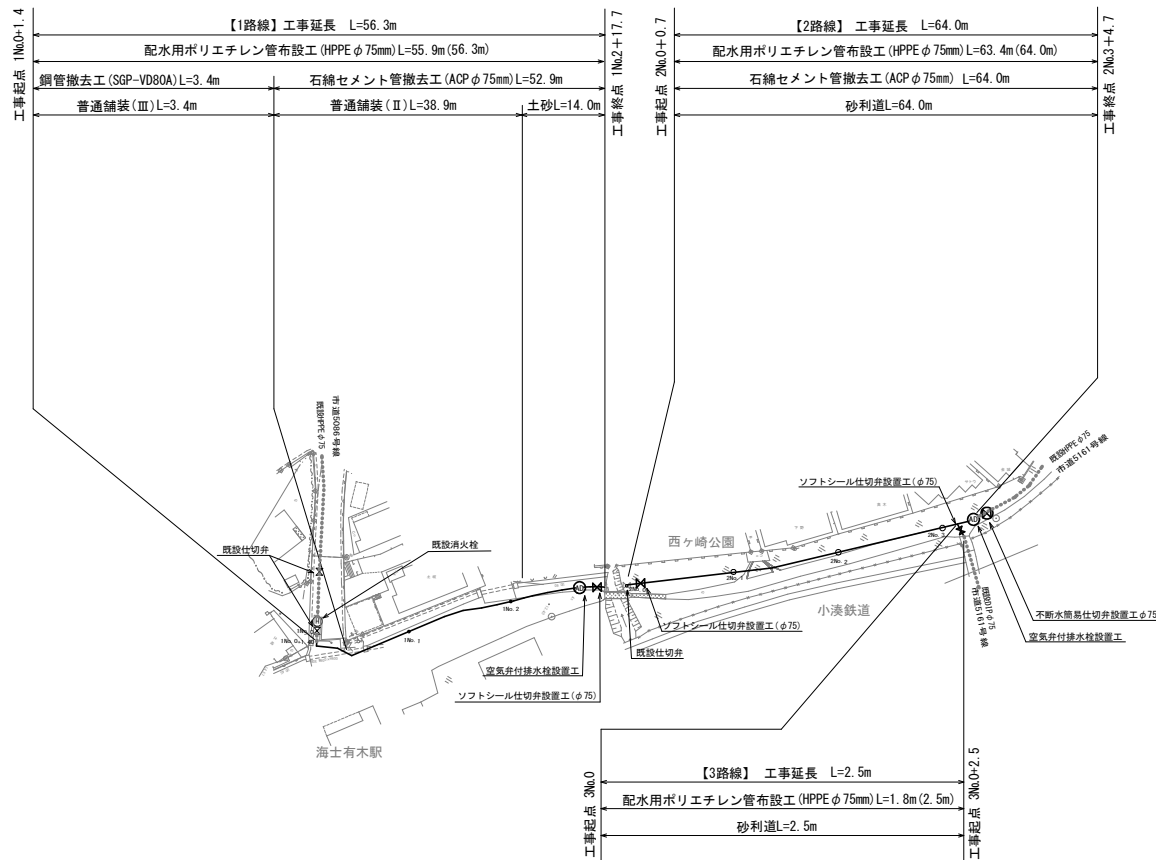


平面図 S=1:500

横断面図 S=1:100



案内図 S=1:10,000

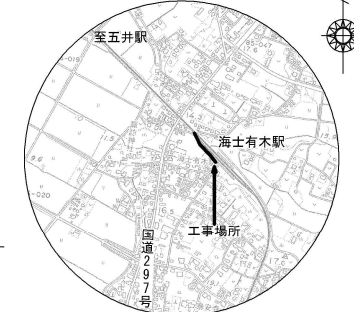

以下、全3葉を承認する。


凡 例	
**** (****)	布設延長(管路延長から仕切弁を除く) (平 面 延 長)
—	新設水道管
- - -	既設水道管
+	仕切弁
(AD)	空気弁付排水栓

工 事 番 号	整R8配-2				
工 事 名	海士有木地先配水管布設工事(R8)				
工事場所	市原市 海士有木				
図面種別	平面図	横断面	案内図		
縮 尺	S=1:500	S=1:100	S=1:10,000		
図面番号	全 3 葉 の 内 第 1 号				
部 長	次 長	課 長	補 佐	係 長	設 計
市原市 上下水道部 水道整備課					




各種付属設備設置標準図 S=1:10

路面復旧標準図 S=Free

排水栓
(排水栓蓋)
T-25

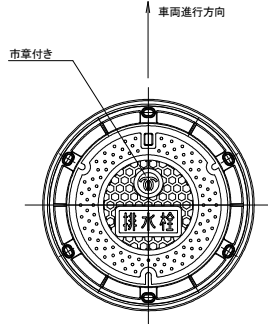


浅層埋設用ソフトシル仕切弁

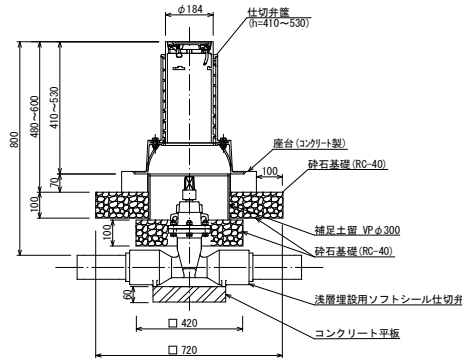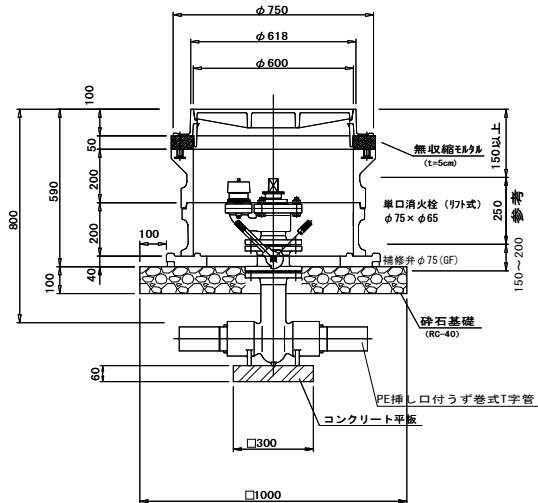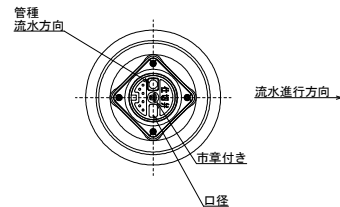


※水道配水用ポリエチレン管に設置する仕切弁には、コンクリート板を設置するものとする。
※仕切弁籠裏に設置するプレートは、監督職員と協議を行うこと。
※仕切弁蓋の向きは、原則として流水方向に向けて設置すること。
ただし、高さの調整を行い向きが合わない場合はこのかぎりではない。

※補修弁のレバー (SUS) は民地側にすること。
※消火栓の口金は鉄蓋の螺番側の反対側にすること。
※水道配水用ポリエチレン管に設置する仕切弁には、コンクリート板を設置するものとする。


普通舗装 (Ⅲ)

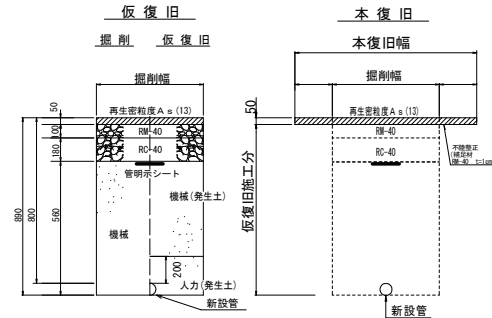


砂利道

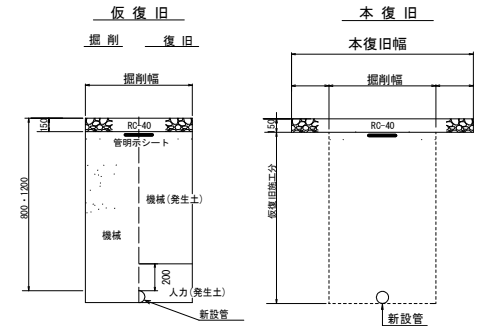

普通舗装 (Ⅱ)

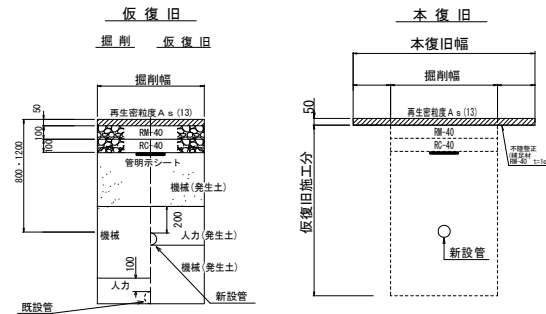

土 砂

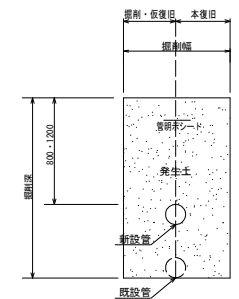

※ 本管接合部付近に接合する場合、接統部の離隔は最低300以上、離隔をとること。
※ 撤去管がある場合の掘削は、既設管の管頂10cm以上は、人力掘削とする。
(既設管の場合は管頂+30cm)
※ 埋戻しは、20cm厚毎の転圧とし、管頂20cmまでは、人力埋戻しとする。
※ 下層路盤は一層当たり20cm、上層路盤は一層当たり15cm毎の転圧とする。

工事番号	整R8配-2				
工事名	海士有木地先配水管布設工事 (R8)				
工事場所	市原市 海士有木				
図面種別	図示				
縮 尺	図示				
図面番号	全 3 葉 の 内 第 2 号				
部 長	次 長	課 長	補 佐	係 長	設 計
市原市 上下水道部 水道整備課					

S=1 : 500




S=1:100

測点No.	復旧幅	備 考
1No.0+10.8	1.000	
1No.1	1.200	
1No.1+15.0	2.500	
	1.300	
1No.2	1.000	
1No.2+3.5	1.000	
1No.2+4.0	0.000	


凡 例

	普通鋪裝(Ⅱ) 再生密粒度As13
	普通鋪裝(Ⅲ) 再生密粒度As13


 
S=1:100



S=Free

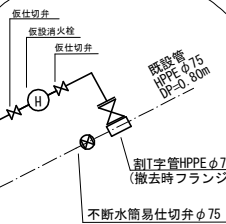



S=Free

  


- ※既設管接統箇所、仮設仕切弁と仮設排水栓を設置すること。
- ※分岐箇所、管末及び必要となる場所には仮設排水栓、仮設仕切弁を設置すること。
- ※既設管の消火栓箇所付近及び管末に仮設消火栓を設置すること。
- ※上越部、下越部には空気抜用の継手を使用すること。
- ※その他監督職員の指示による。

工事番号	整R8配-2				
工事名	海士有木地先配水管水設替工事(R8)				
工事場所	市原市 海士有木				
図面種類	鋪装本復旧平面図 補修視断面図 求積図 仮配管図(参考)				
縮尺	図示				
図面番号	全3葉の内第3号				
部長	次長	課長	補佐	係長	設計
市原市 上下水道部 水環境課					


配管図（参考）S=Free

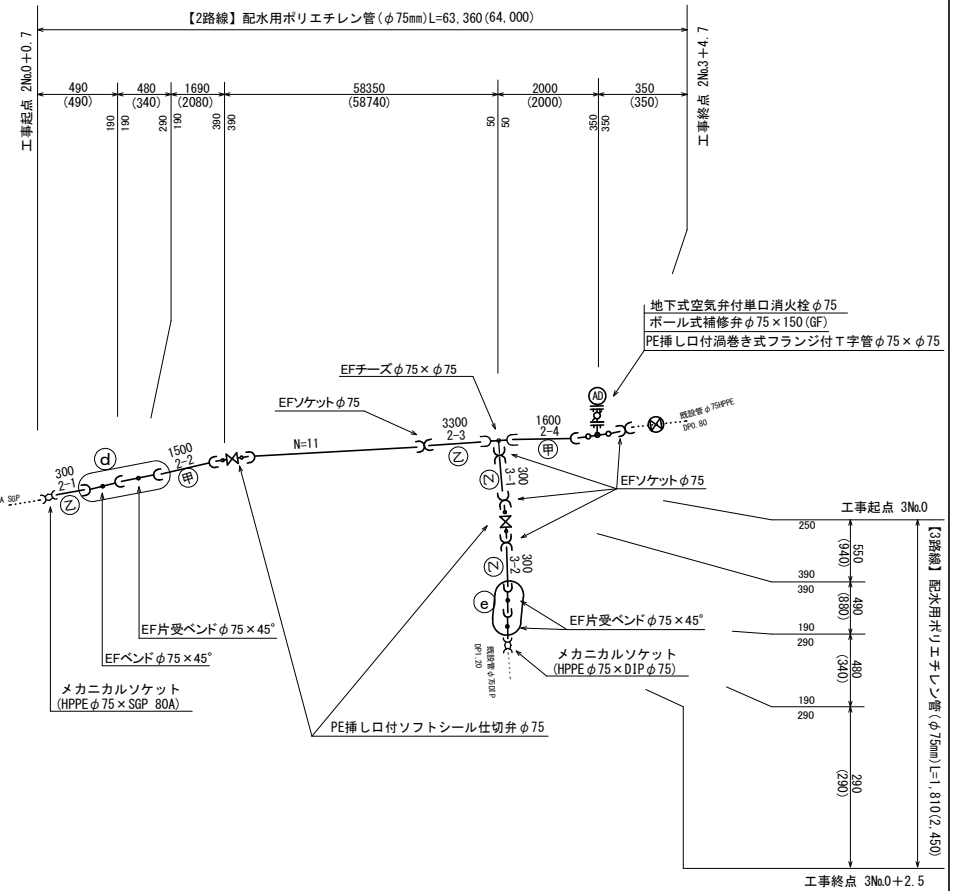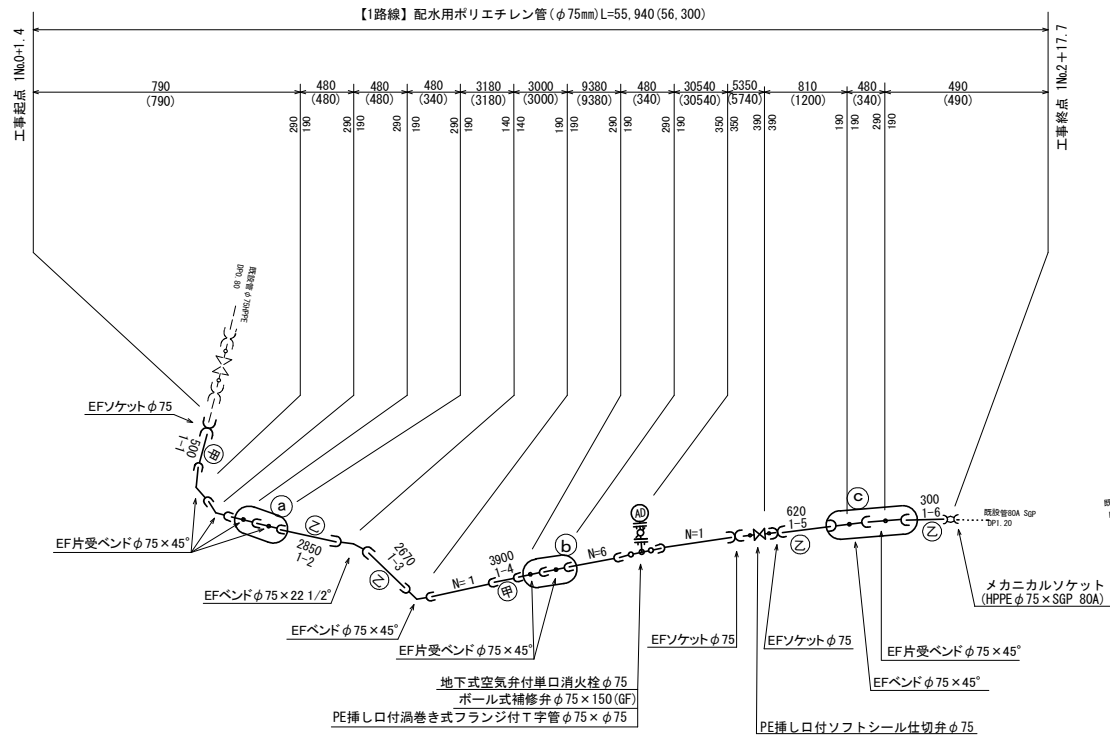


① 参考図

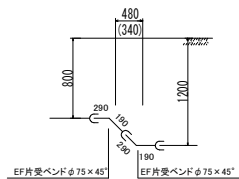


② 参考図

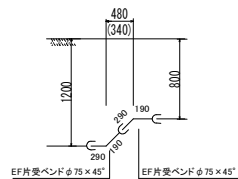


③ 参考図

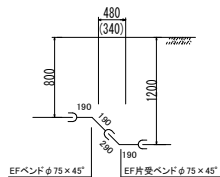


④ 参考図

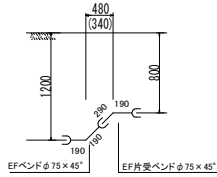

⑤ 参考図

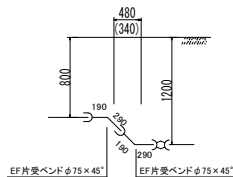

伏越図（参考）S=Free

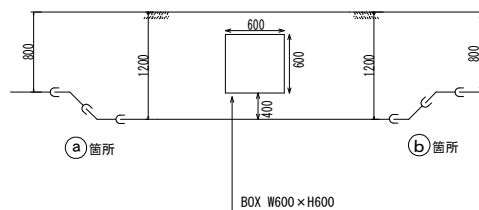

凡	例
***** (*****)	布設延長 (管路延長から仕切弁を除く) (平面延長)
—	新設水道管
---	既設水道管
—	受口付 直管
+	仕切弁
⊙	空気弁付排水栓
~	ポリエチレン管 ベンド・片受ベンド
⊙	甲切管
⊙	乙切管
+	ボール式補修弁 (GF)
+	PE挿し口付うず巻式T字管 (GF)
+	EFソケット
+	メカニカルソケット
+	EFチーズ

工事番号	整R8配-2				
工事名	海士有木地先配水管布設工事(R8)				
工事場所	市原市 海士有木				
図面種別	配管図(参考)				
縮尺	図示				
図面番号	一				
部長	次長	課長	補佐	係長	設計
市原市 上下水道部 水道整備課					