


縮尺 1:1000

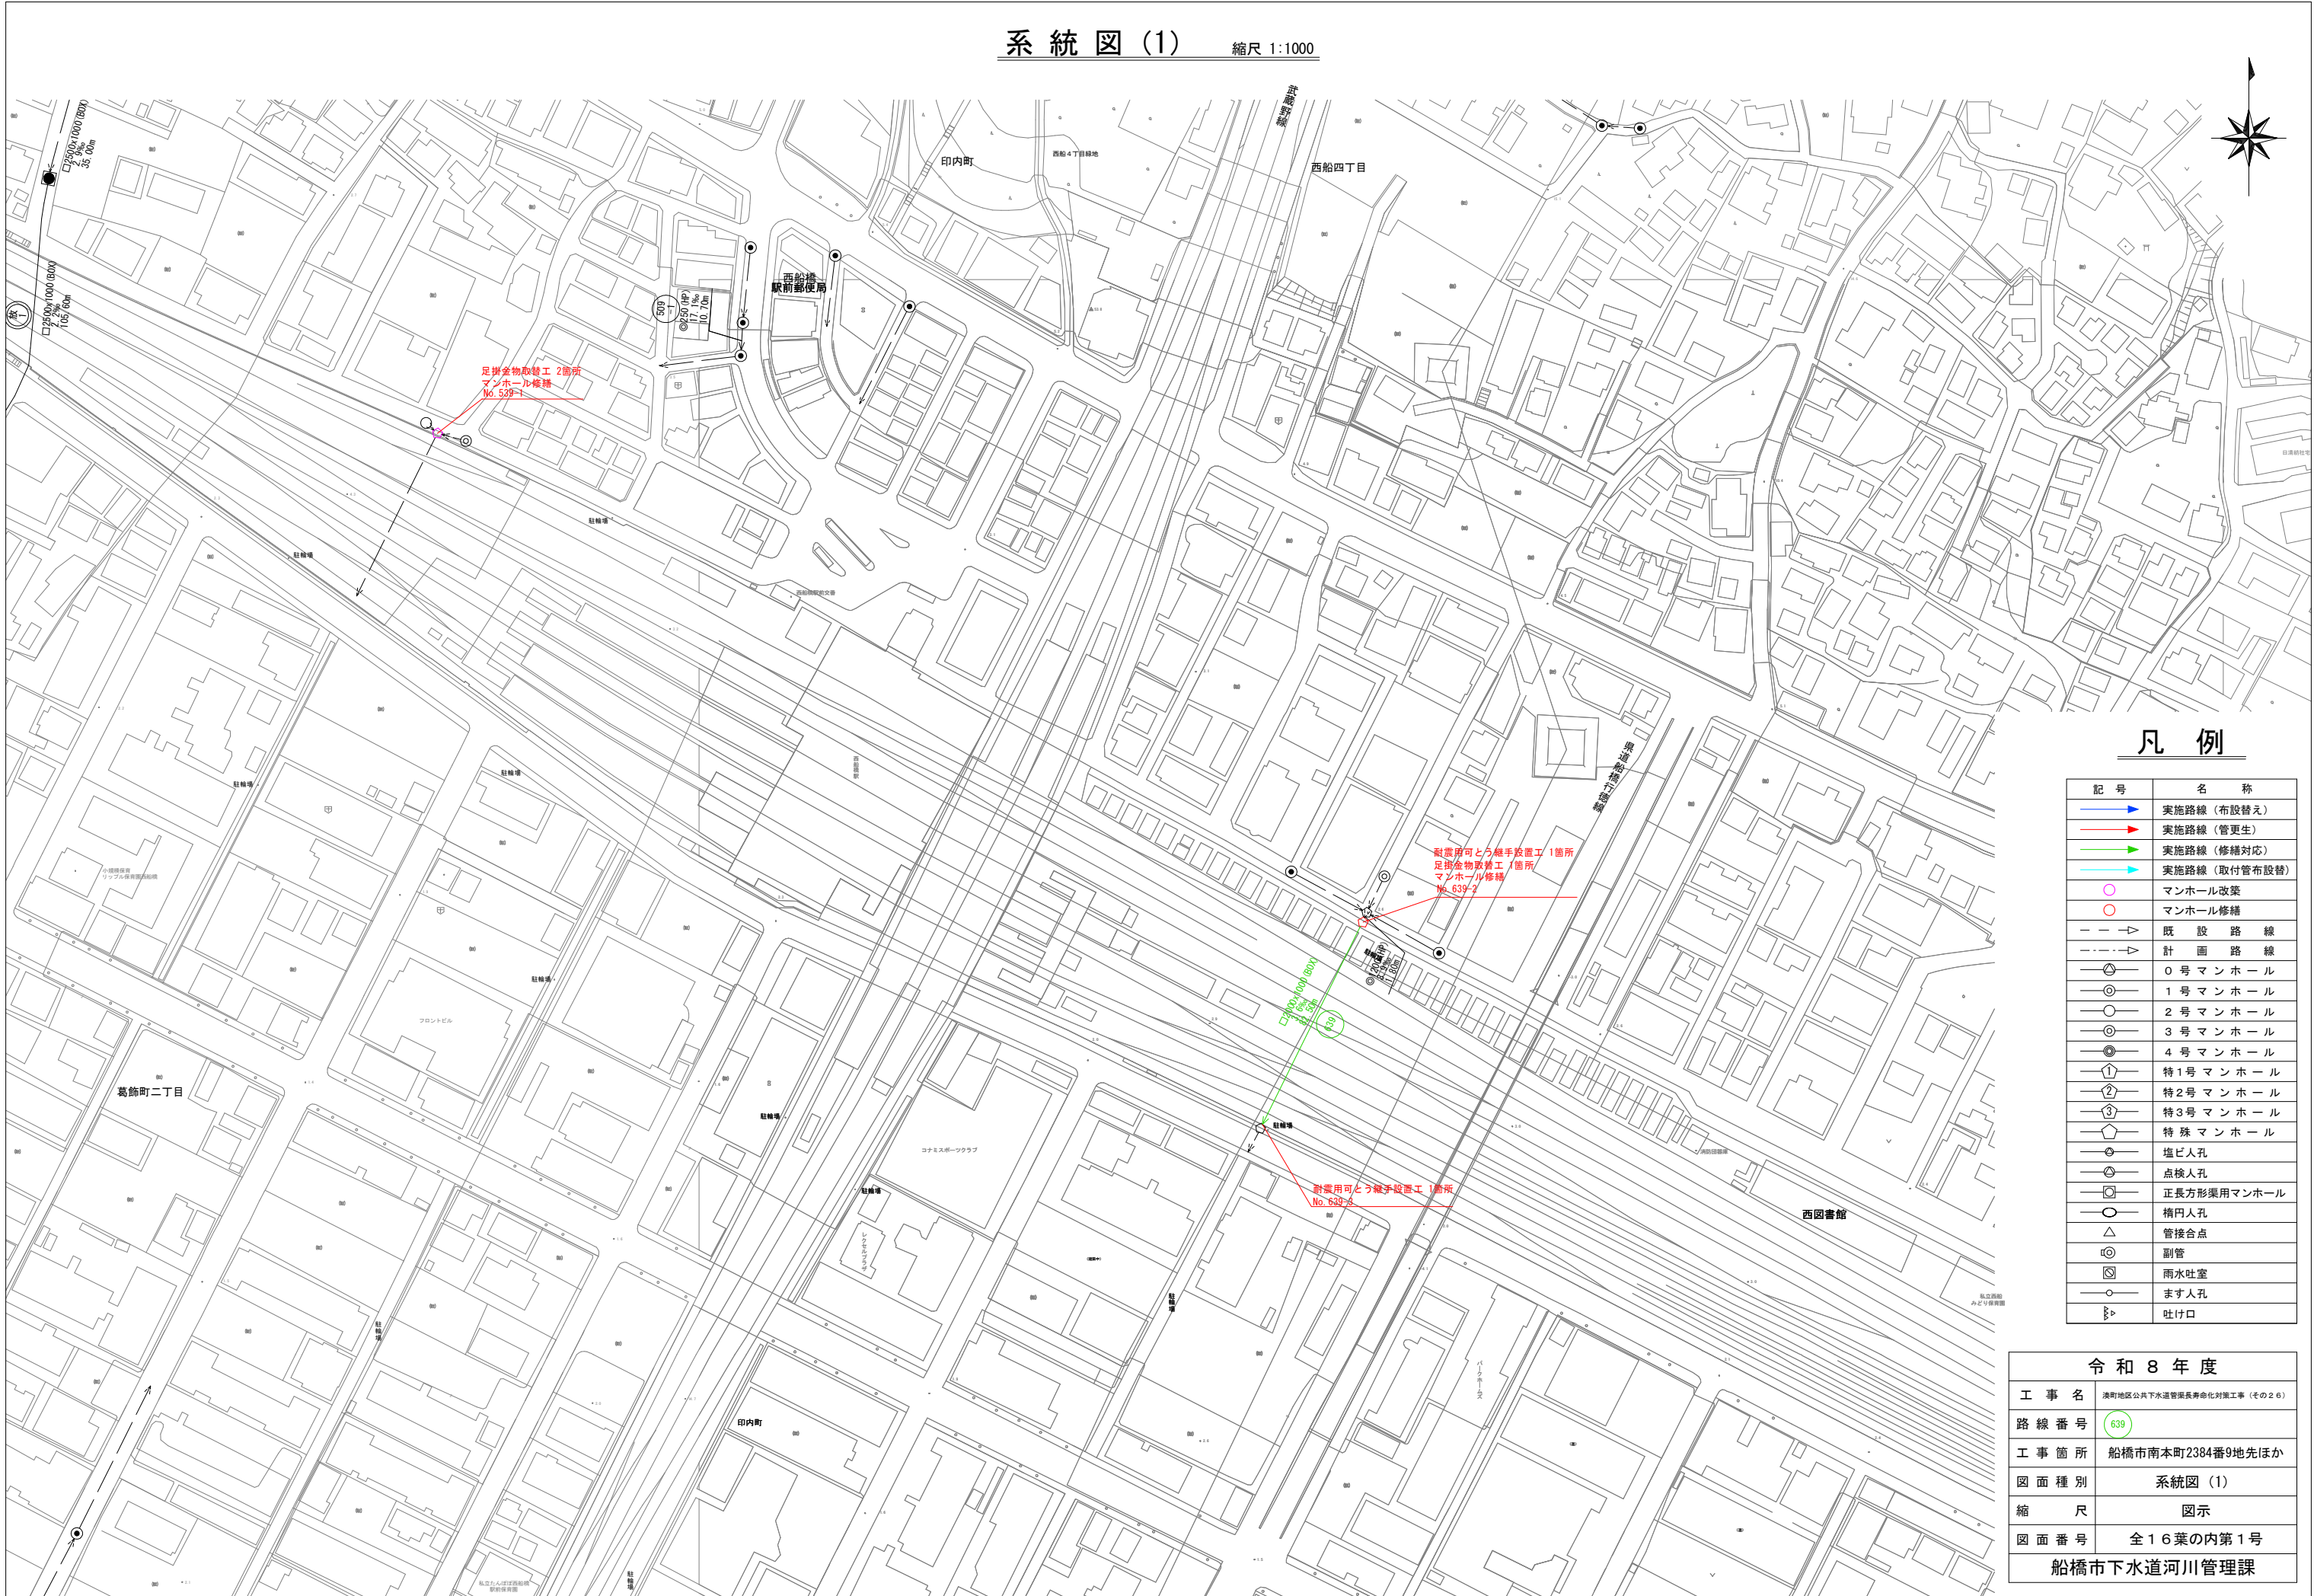

記 号	名 称
	実施路線（布設替え）
	実施路線（管更生）
	実施路線（修繕対応）
	実施路線（取付管布設替）
	マンホール改築
	マンホール修繕
	既 設 路 線
	計 画 路 線
	0 号 マン ホ ール
	1 号 マン ホ ール
	2 号 マン ホ ール
	3 号 マン ホ ール
	4 号 マン ホ ール
	特1号 マン ホ ール
	特2号 マン ホ ール
	特3号 マン ホ ール
	特 殊 マン ホ ール
	塩ビ人孔
	点検人孔
	正長方形渠用マンホール
	楕円人孔
	管接合点
	副管
	雨水吐室
	ます人孔
	吐け口

令和 8 年 度	
工 事 名	淡町地区公共下水道管渠長寿命化対策工事（その２）
路 線 番 号	639
工 事 箇 所	船橋市南本町2384番9地先ほか
図 面 種 別	系統図（1）
縮 尺	図示
図 面 番 号	全 1 6 葉 の 内 第 1 号
船橋市下水道河川管理課	

系統図(2) 縮尺 1:1000




凡例

記号	名称
	実施路線 (布設替え)
	実施路線 (管更生)
	実施路線 (修繕対応)
	実施路線 (取付管布設替)
	マンホール改築
	マンホール修繕
	既設路線
	計画路線
	0号マンホール
	1号マンホール
	2号マンホール
	3号マンホール
	4号マンホール
	特1号マンホール
	特2号マンホール
	特3号マンホール
	特殊マンホール
	塩ビ人孔
	点検人孔
	正長方形渠用マンホール
	橋内人孔
	管接合点
	副管
	雨水吐室
	ます人孔
	吐け口

令和8年度	
工事名	湊町地区公共下水道管渠長寿命化対策工事(その26)
路線番号	
工事箇所	船橋市南本町2384番9地先ほか
図面種別	系統図(2)
縮尺	図示
図面番号	全16葉の内第2号
船橋市下水道河川管理課	

系統図(3) 縮尺 1:1000

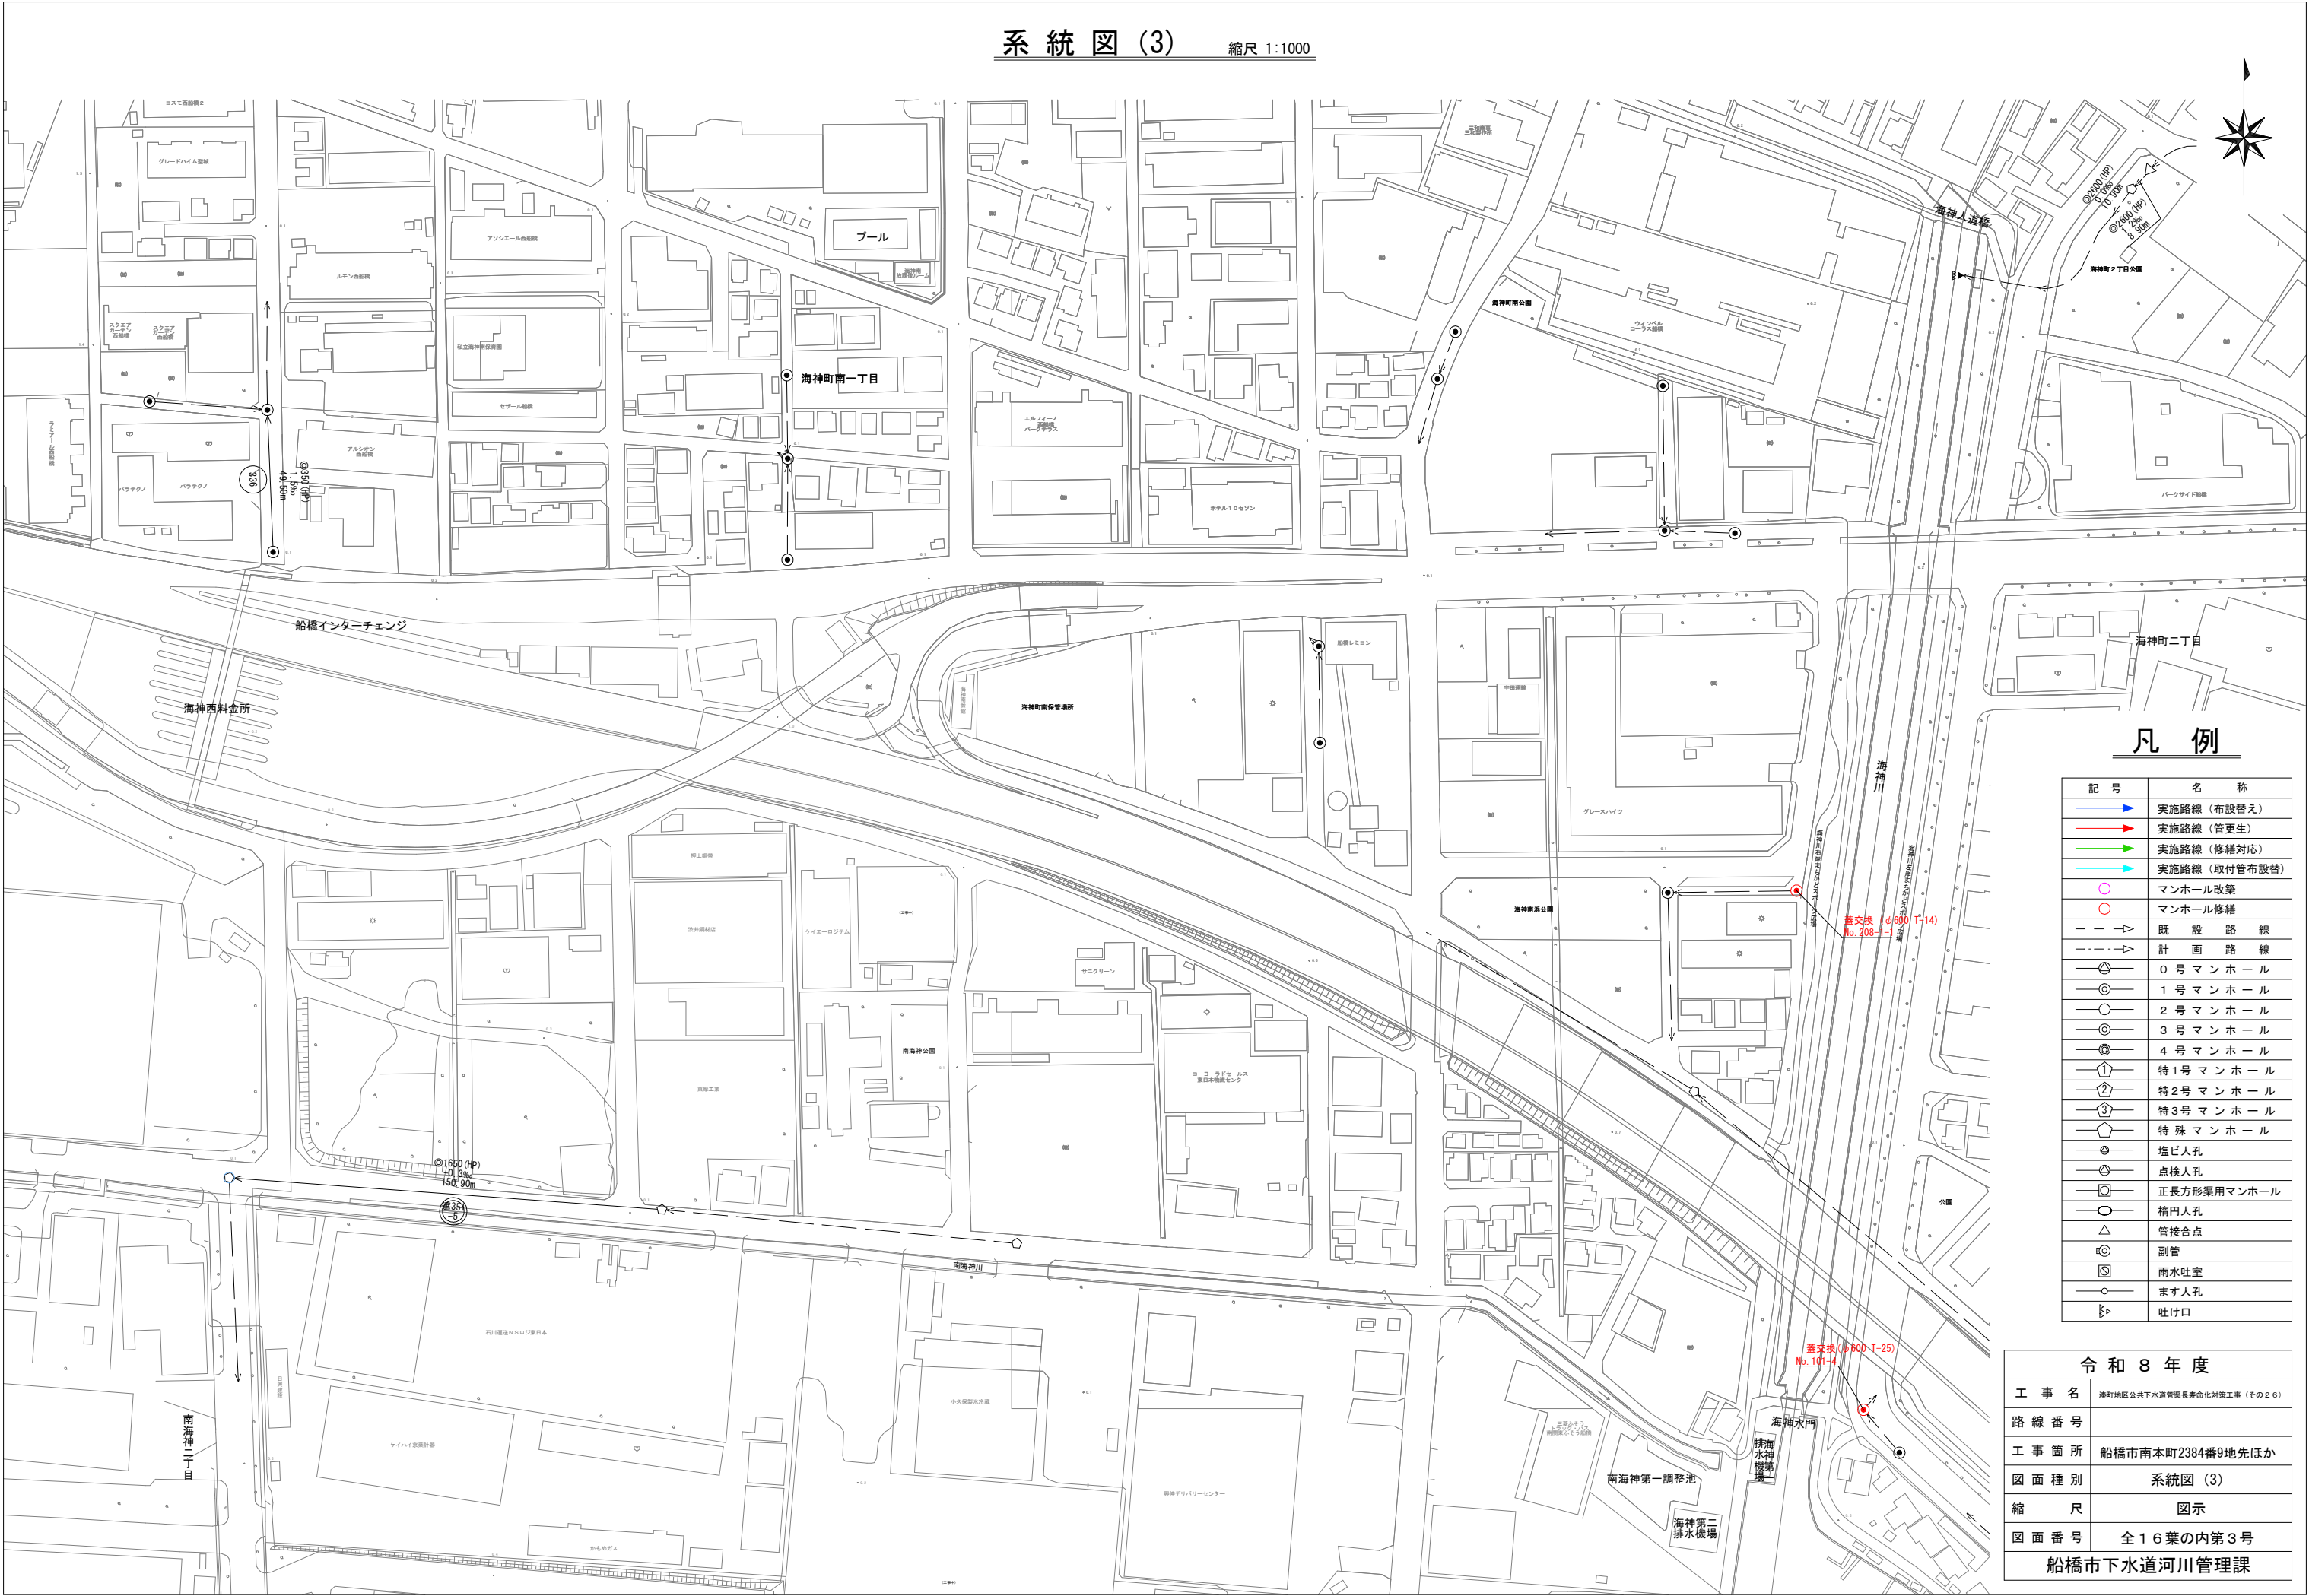


凡例

記号	名称
	実施路線 (布設替え)
	実施路線 (管更生)
	実施路線 (修繕対応)
	実施路線 (取付管布設替)
	マンホール改築
	マンホール修繕
	既設路線
	計画路線
	0号マンホール
	1号マンホール
	2号マンホール
	3号マンホール
	4号マンホール
	特1号マンホール
	特2号マンホール
	特3号マンホール
	特殊マンホール
	塩ビ人孔
	点検人孔
	正長方形渠用マンホール
	橋内人孔
	管接合点
	副管
	雨水吐室
	ます人孔
	吐け口

令和8年度	
工事名	浜町地区公共下水道管渠長寿命化対策工事(その26)
路線番号	
工事箇所	船橋市南本町2384番9地先ほか
図面種別	系統図(3)
縮尺	図示
図面番号	全16葉の内第3号
船橋市下水道河川管理課	

系統図(4) 縮尺 1:1000

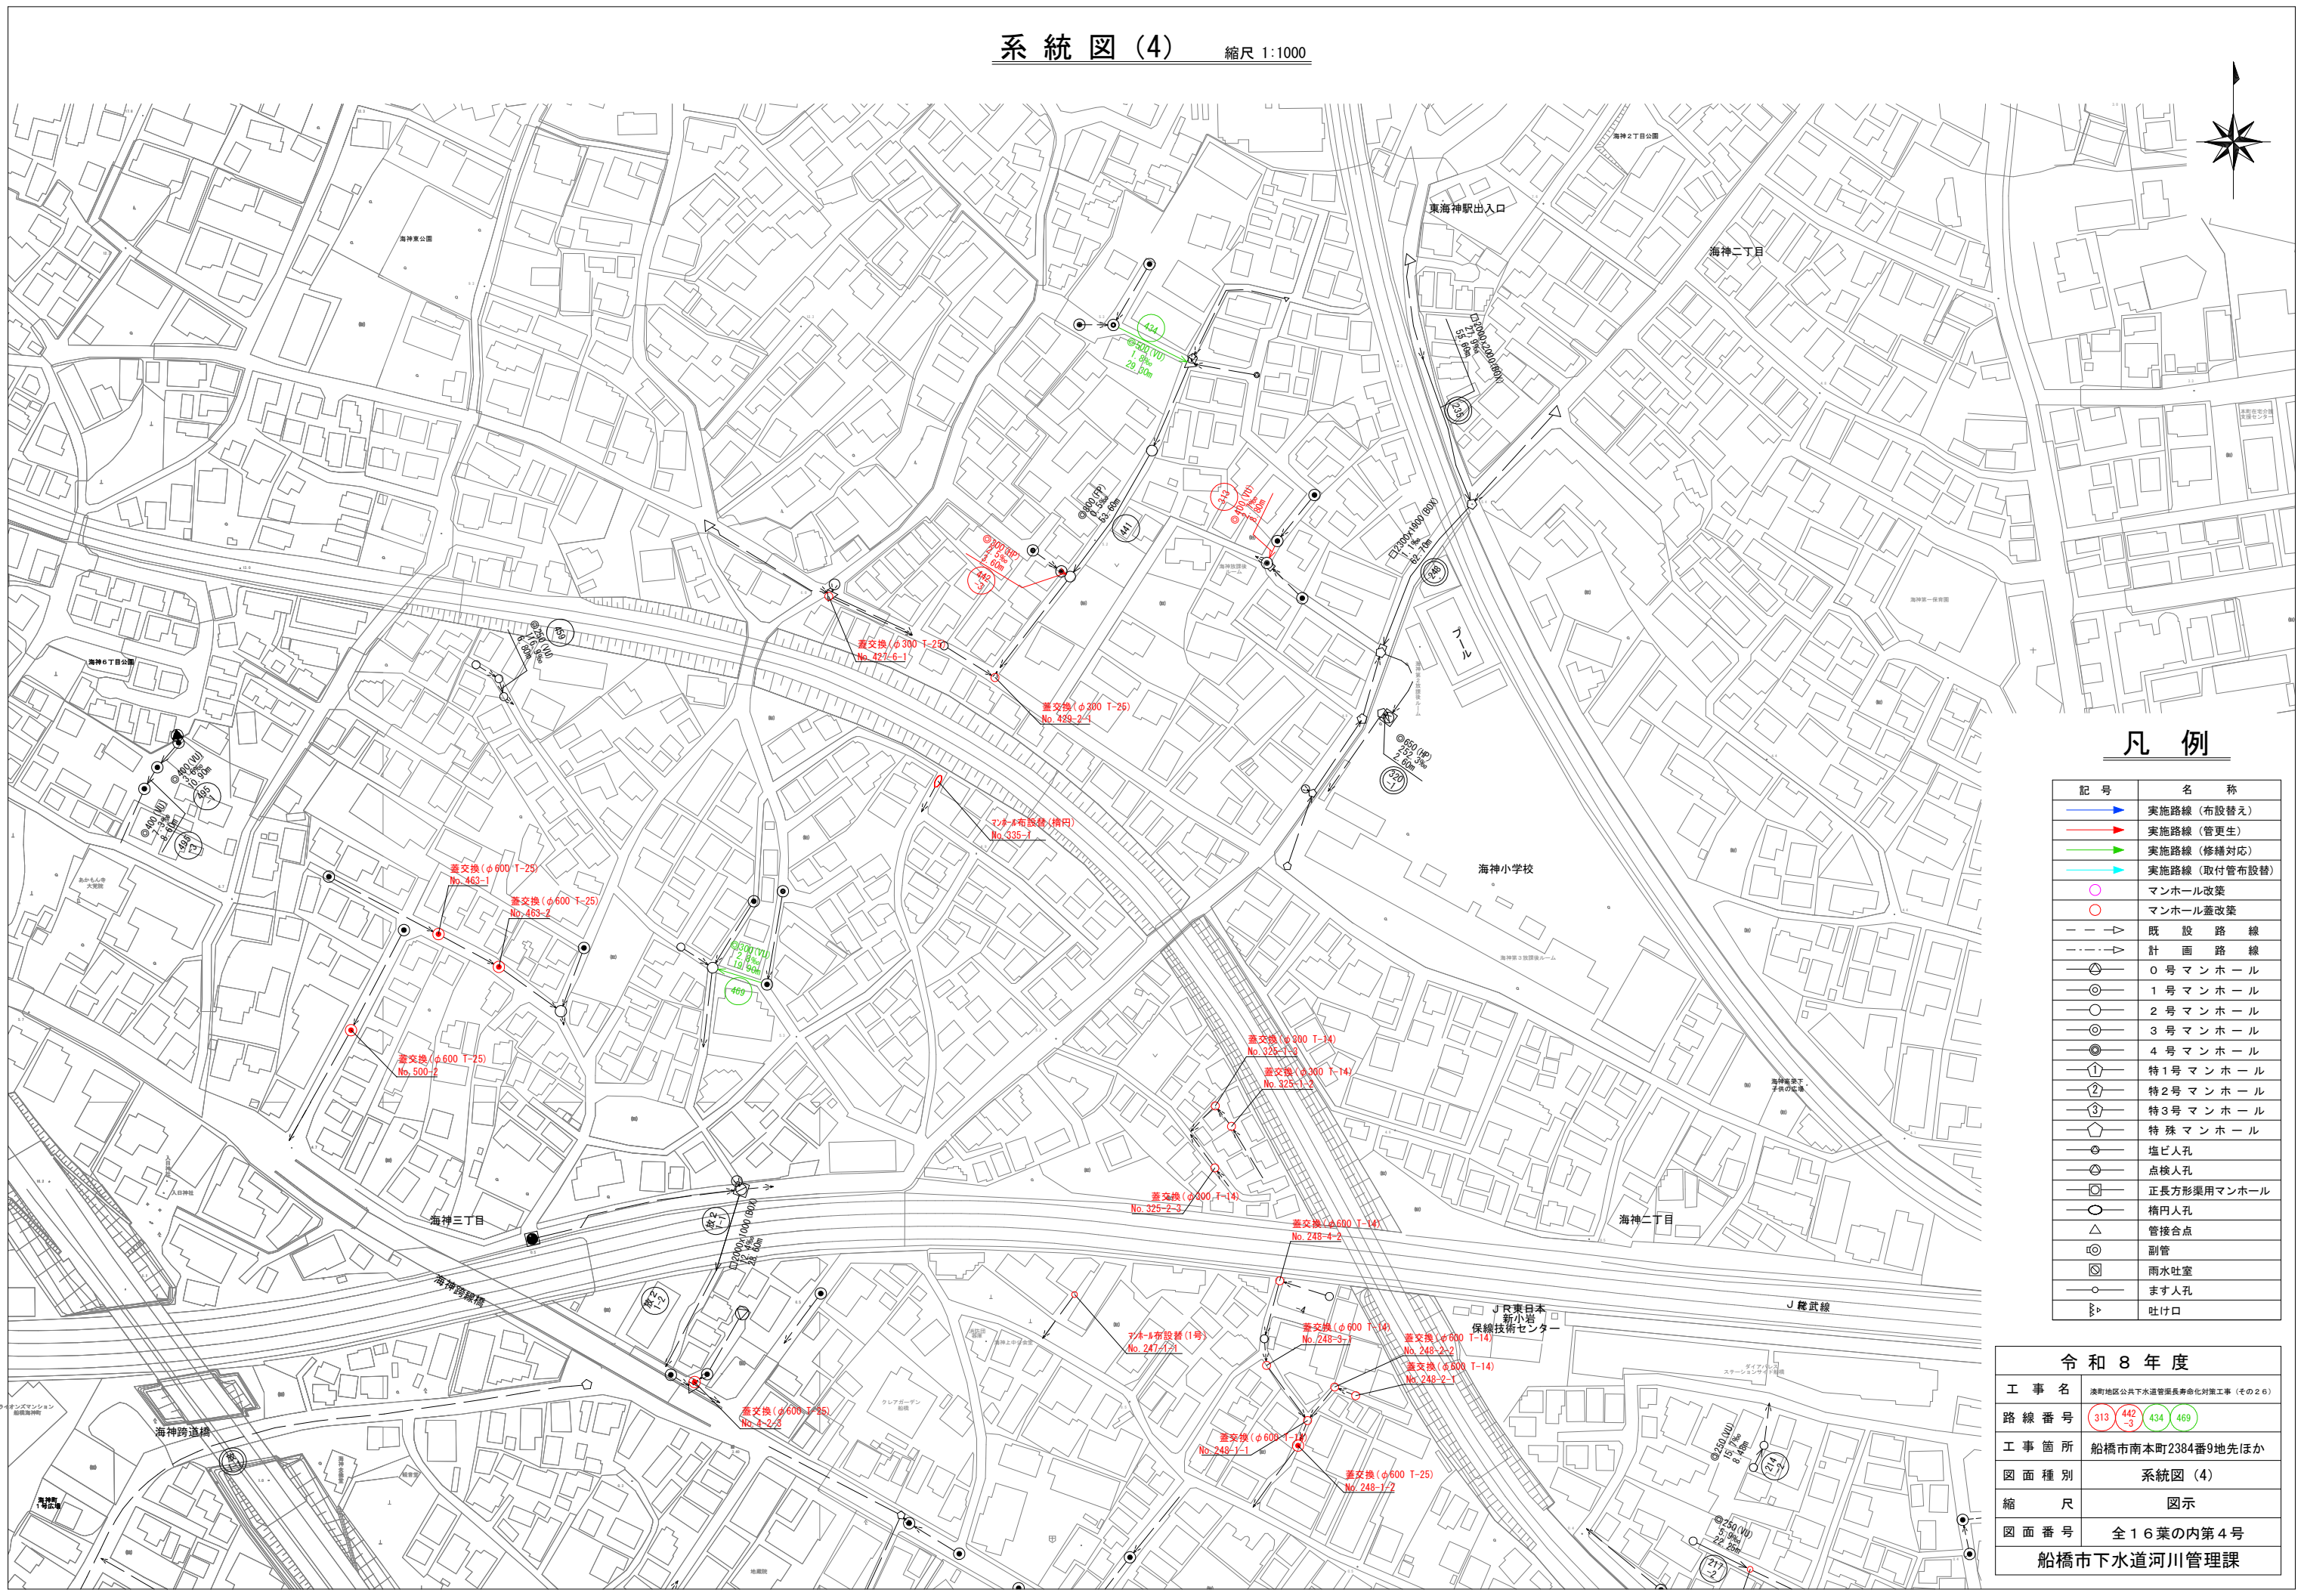

凡例

記号	名称
	実施路線 (布設替え)
	実施路線 (管更生)
	実施路線 (修繕対応)
	実施路線 (取付管布設替)
	マンホール改築
	マンホール蓋改築
	既設路線
	計画路線
	0号マンホール
	1号マンホール
	2号マンホール
	3号マンホール
	4号マンホール
	特1号マンホール
	特2号マンホール
	特3号マンホール
	特殊マンホール
	塩ビ人孔
	点検人孔
	正長方形渠用マンホール
	積円人孔
	管接合点
	副管
	雨水吐室
	ます人孔
	吐け口

令和8年度	
工事名	浪町地区公共下水道管渠長寿命化対策工事 (その26)
路線番号	313 442 434 469
工事箇所	船橋市南本町2384番9地先ほか
図面種別	系統図(4)
縮尺	図示
図面番号	全16葉の内第4号
船橋市下水道河川管理課	

縮尺 1:1000




凡 例

記 号	名 称
	実施路線（布設替え）
	実施路線（管更生）
	実施路線（修繕対応）
	実施路線（取付管布設替）
	マンホール改築
	マンホール修繕
	既 設 路 線
	計 画 路 線
	0 号 マ ン ホ ール
	1 号 マ ン ホ ール
	2 号 マ ン ホ ール
	3 号 マ ン ホ ール
	4 号 マ ン ホ ール
	特1号 マ ン ホ ール
	特2号 マ ン ホ ール
	特3号 マ ン ホ ール
	特 殊 マ ン ホ ール
	塩ビ人孔
	点検人孔
	正長方形渠用マンホール
	楕円人孔
	管接合点
	副管
	雨水吐室
	ます人孔
	吐け口

令和 8 年 度	
工 事 名	湊町地区公営下水道管渠寿命化対策工事（その２６）
路 線 番 号	
工 事 箇 所	船橋市南本町2384番9地先ほか
図 面 種 別	系統図（５）
縮 尺	図示
図 面 番 号	全 1 6 葉の内第 5 号
船橋市下水道河川管理課	

系統図(6) 縮尺 1:1000

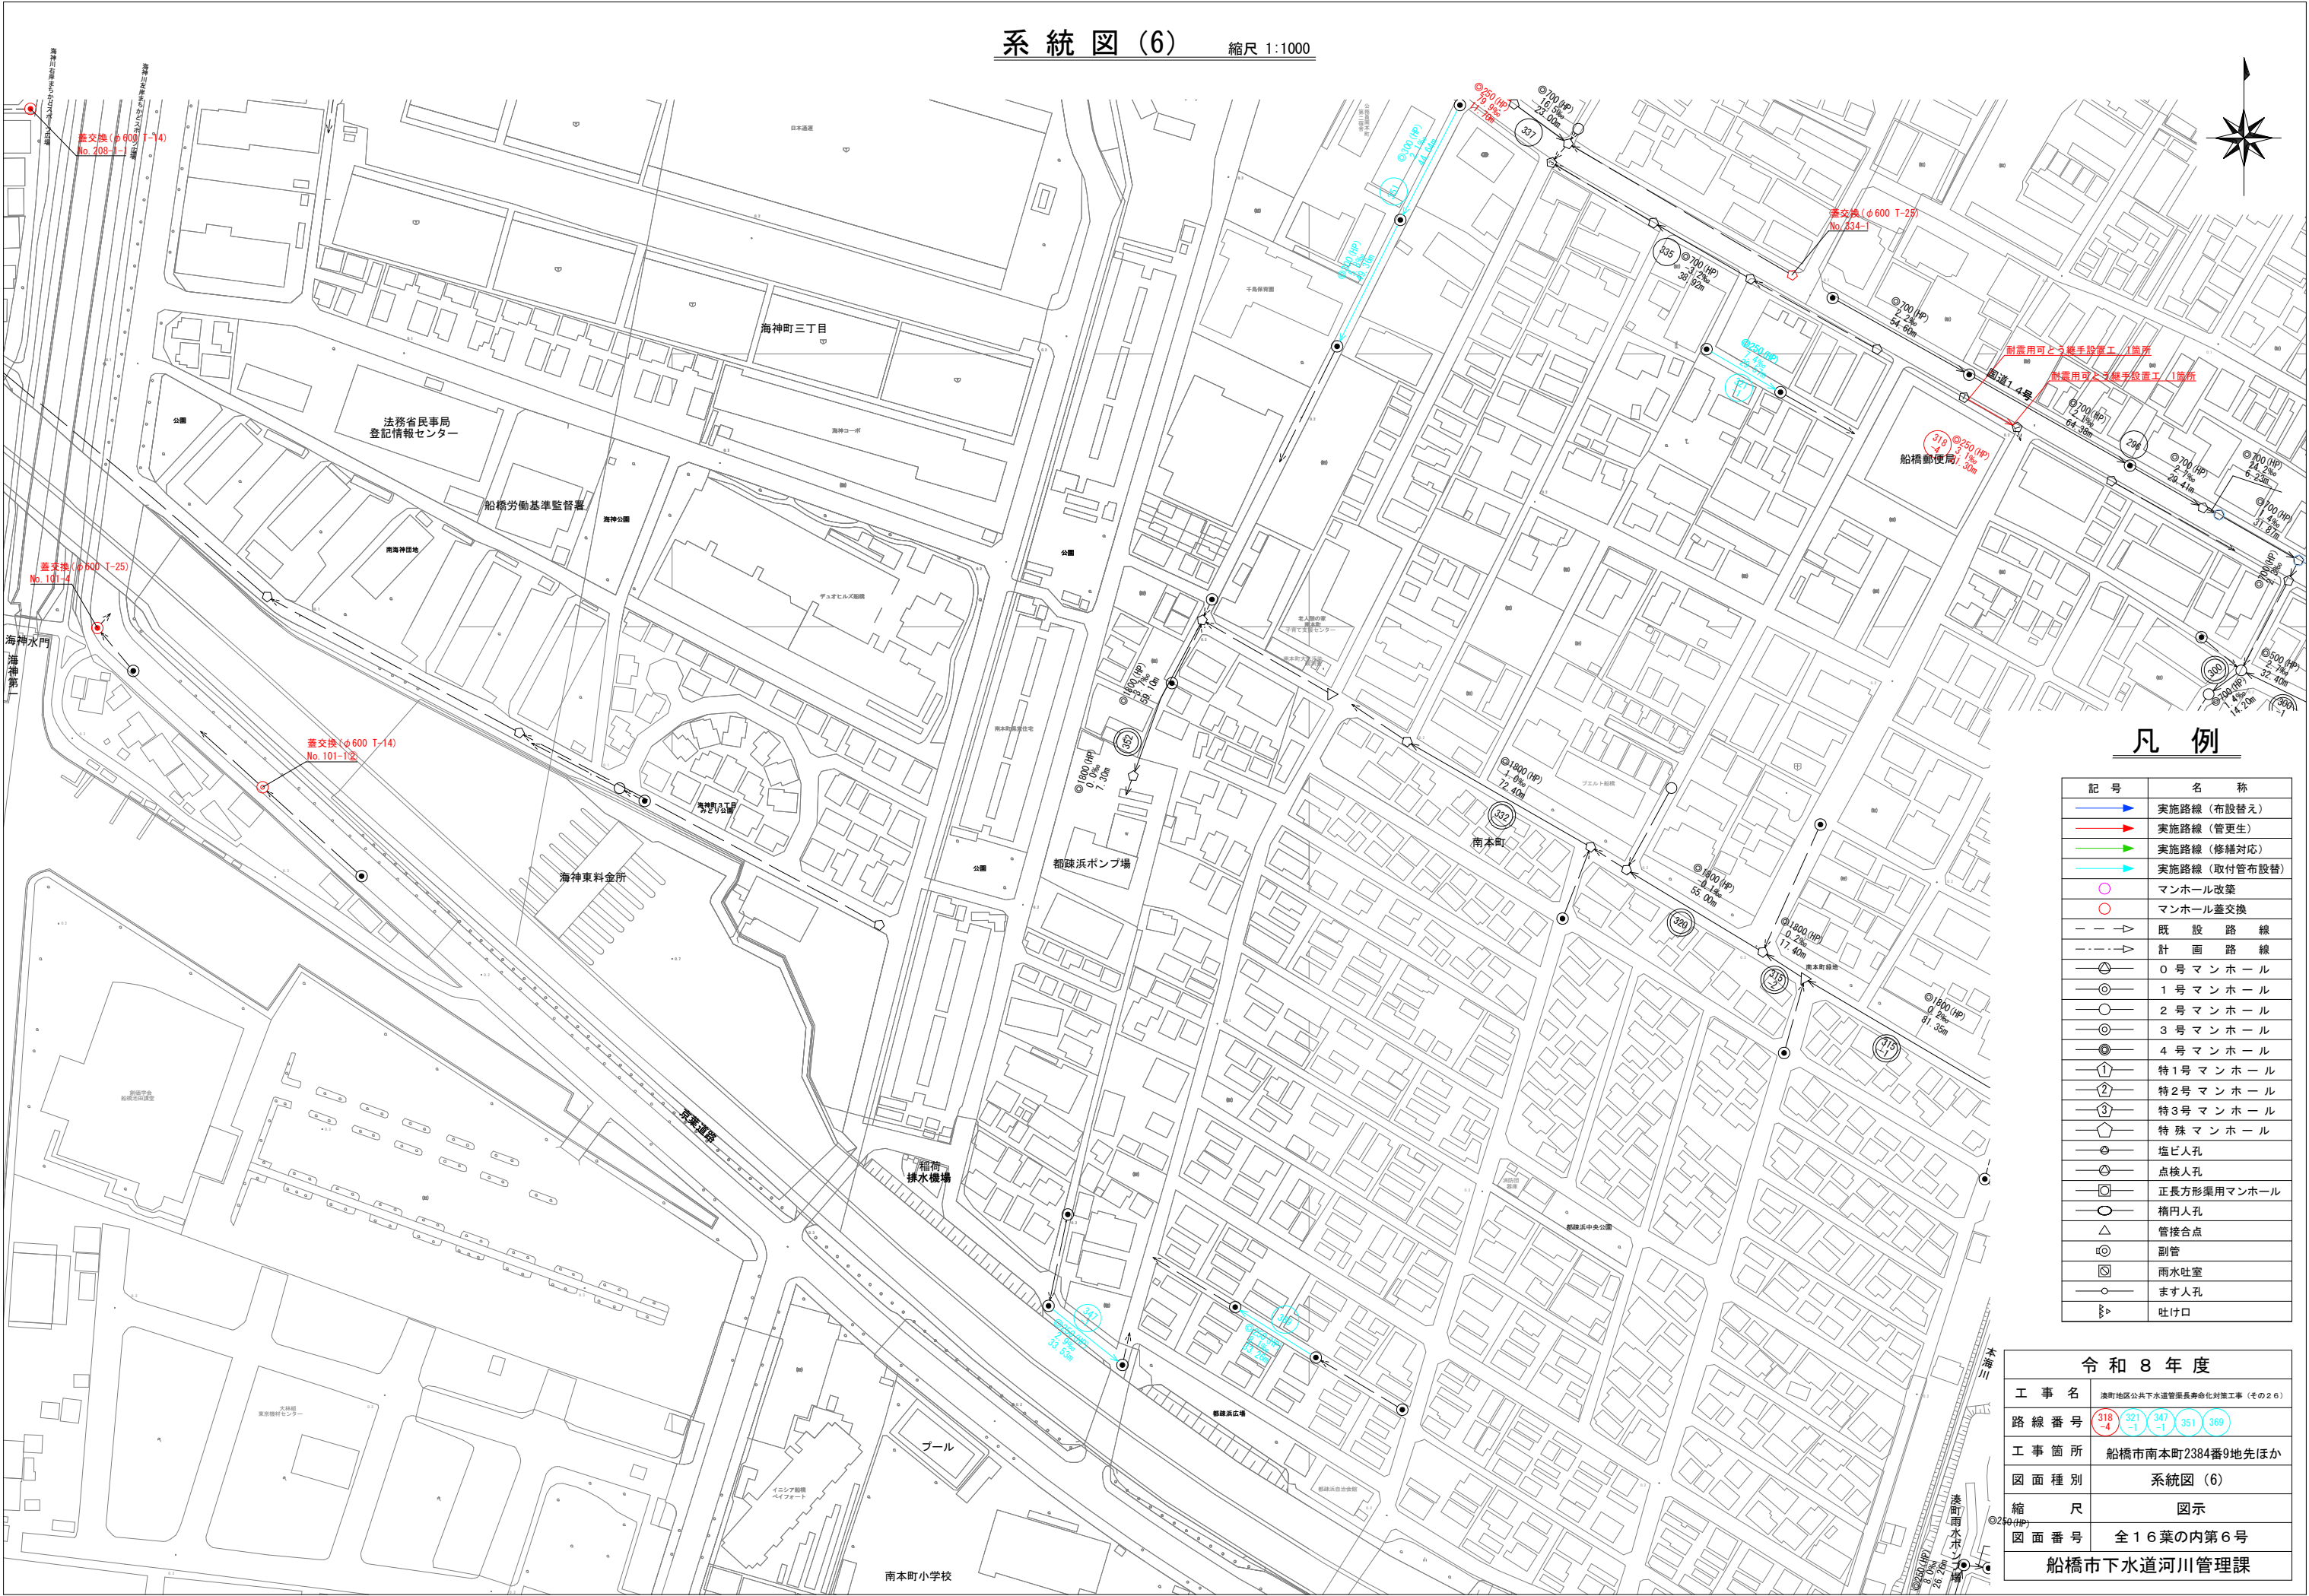


凡例

記号	名称
	実施路線（布設替え）
	実施路線（管更生）
	実施路線（修繕対応）
	実施路線（取付管布設替）
	マンホール改築
	マンホール蓋交換
	既設路線
	計画路線
	0号マンホール
	1号マンホール
	2号マンホール
	3号マンホール
	4号マンホール
	特1号マンホール
	特2号マンホール
	特3号マンホール
	特殊マンホール
	塩ビ人孔
	点検人孔
	正長方形渠用マンホール
	橋内人孔
	管接合点
	副管
	雨水吐室
	ます人孔
	吐け口

令和8年度	
工事名	浪町地区公共下水道管渠長寿命化対策工事（その2）
路線番号	318-4 321-1 347-1 351 369
工事箇所	船橋市南本町2384番9地先ほか
図面種別	系統図(6)
縮尺	図示
図面番号	全16葉の内第6号
船橋市下水道河川管理課	

系統図(7) 縮尺 1:1000

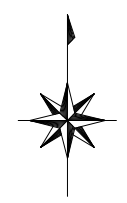


凡例

記号	名称
	実施路線(布設替え)
	実施路線(管更生)
	実施路線(修繕対応)
	実施路線(取付管布設替)
	マンホール改築
	マンホール修繕
	既設路線
	計画路線
	0号マンホール
	1号マンホール
	2号マンホール
	3号マンホール
	4号マンホール
	特1号マンホール
	特2号マンホール
	特3号マンホール
	特殊マンホール
	塩ビ人孔
	点検人孔
	正長方形渠用マンホール
	構内人孔
	管接合点
	副管
	雨水吐室
	ます人孔
	吐け口

令和8年度

工事名	浪町地区公共下水道管渠長寿命化対策工事(その26)
路線番号	193 280 280A 318 -1 -1 -4
工事箇所	船橋市南本町2384番9地先ほか
図面種別	系統図(7)
縮尺	図示
図面番号	全16葉の内第7号
船橋市下水道河川管理課	

系統図(8) 縮尺 1:1000


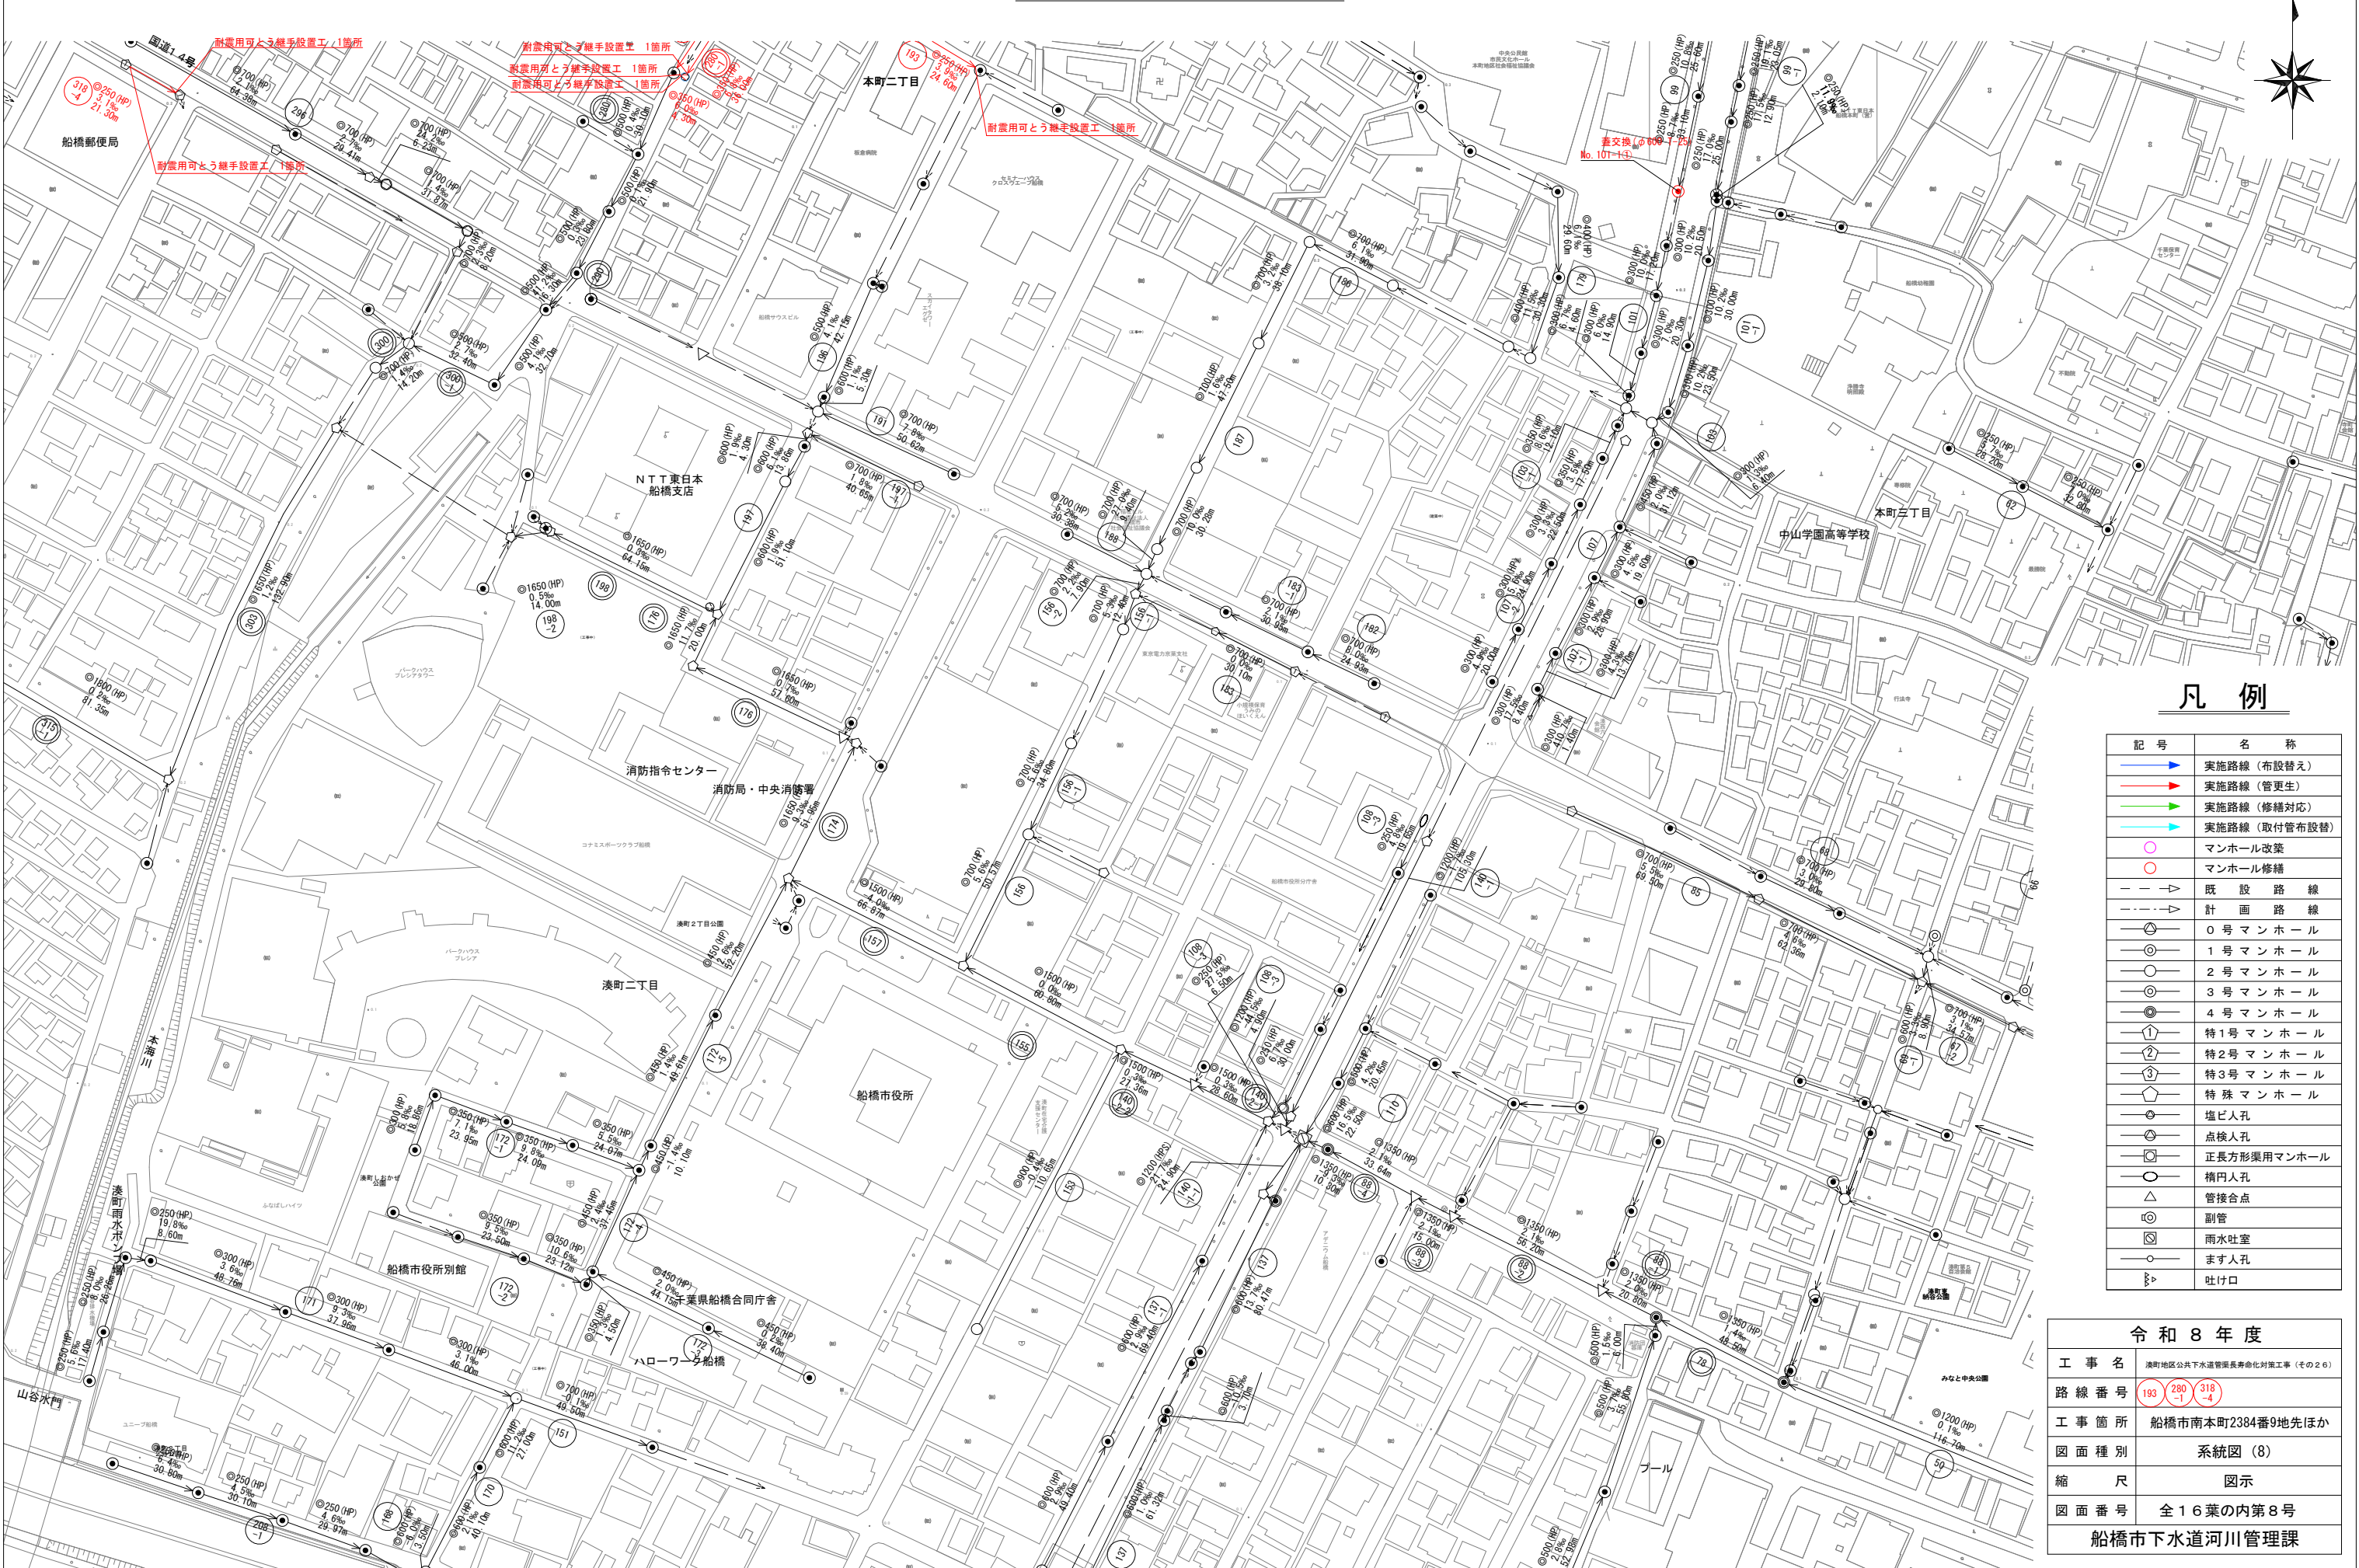


凡例



記号	名称
	実施路線 (布設替え)
	実施路線 (管更生)
	実施路線 (修繕対応)
	実施路線 (取付管布設替)
	マンホール改築
	マンホール修繕
	既設路線
	計画路線
	0号マンホール
	1号マンホール
	2号マンホール
	3号マンホール
	4号マンホール
	特1号マンホール
	特2号マンホール
	特3号マンホール
	特殊マンホール
	塩ビ人孔
	点検人孔
	正長方形渠用マンホール
	橋内人孔
	管接合点
	副管
	雨水吐室
	ます人孔
	吐け口

令和8年度	
工事名	湊町地区公共下水道管渠長寿命化対策工事 (その26)
路線番号	193 280 318 -1 -4
工事箇所	船橋市南本町2384番9地先ほか
図面種別	系統図(8)
縮尺	図示
図面番号	全16葉の内第8号
船橋市下水道河川管理課	

平面図 縮尺 S=1:500

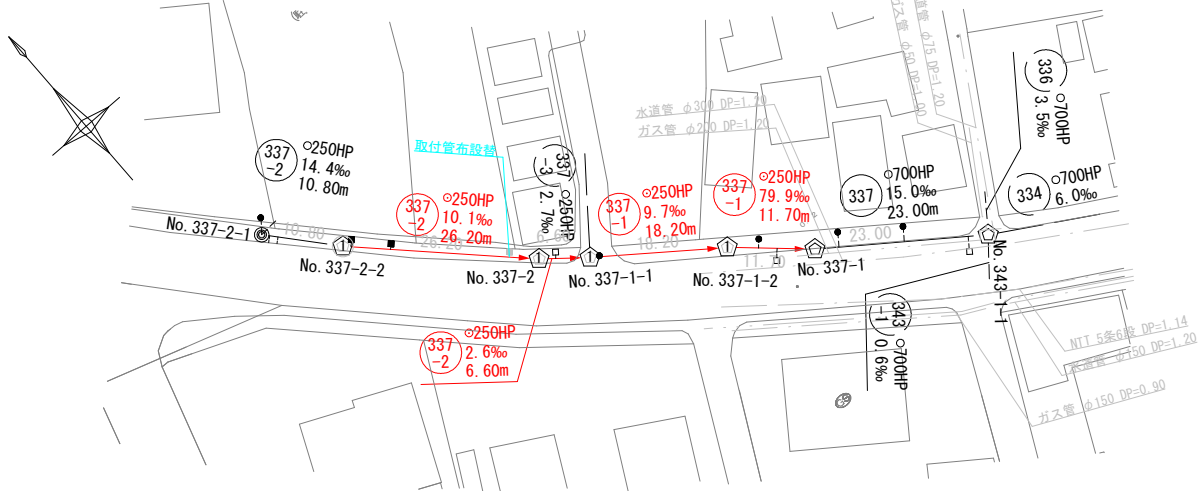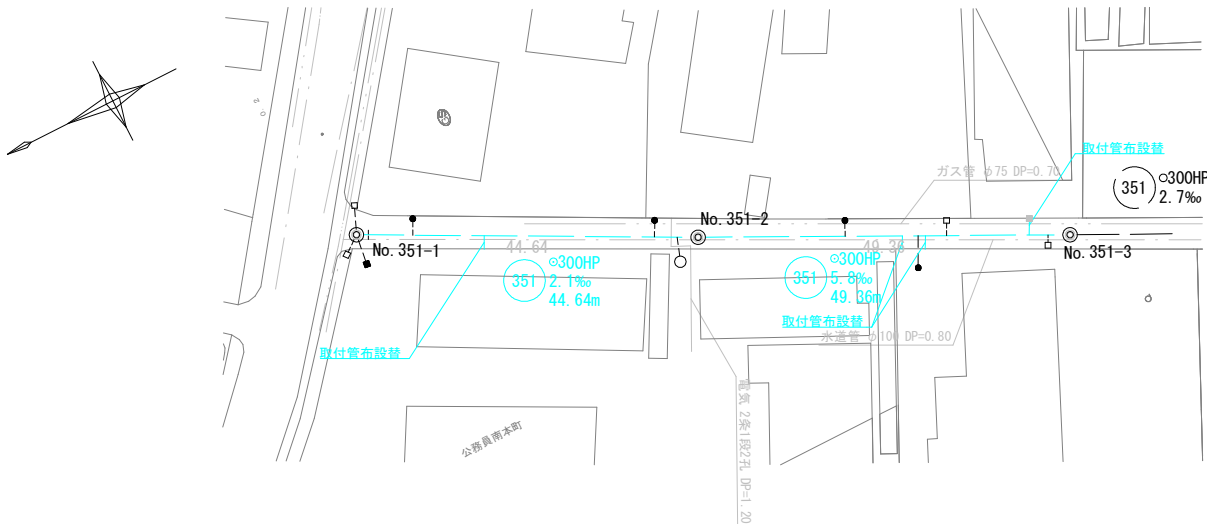

縦断面図 縦 H=1:100 縮尺 横 V=1:500

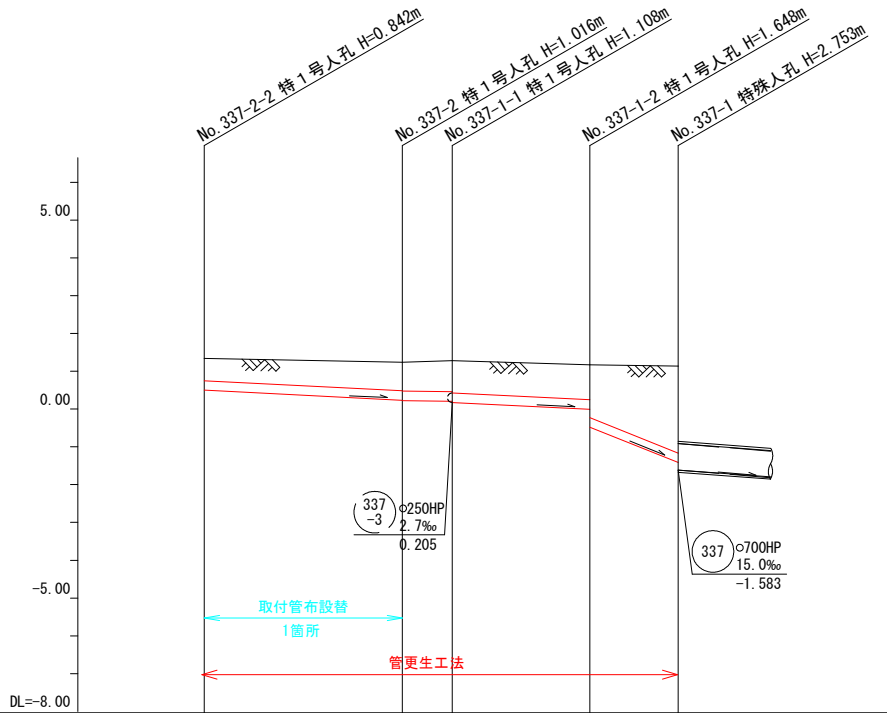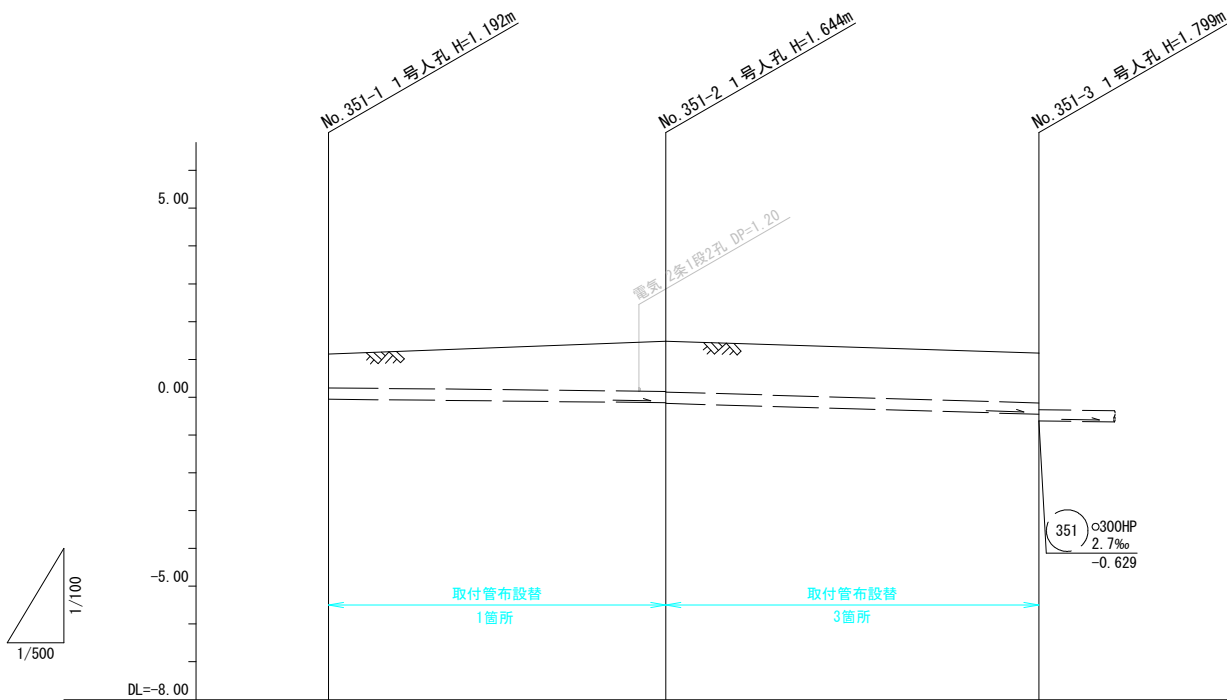

凡例


記号	名称
	実施路線（布設替え）
	実施路線（管更生）
	実施路線（修繕対応）
	実施路線（取付管布設替）
	マンホール改築
	マンホール修繕
	既設路線
	計画路線
	0号マンホール
	1号マンホール
	2号マンホール
	3号マンホール
	4号マンホール
	特1号マンホール
	特2号マンホール
	特3号マンホール
	特殊マンホール
	塩ビ人孔
	点検人孔
	正長方形渠用マンホール
	橋門人孔
	管接合点
	副管
	雨水吐室
	ます人孔
	吐け口
	水道管
	ガス管
	電気
	N T T

MSLINK		6673	6674		7073	7074	7075	7076	
地 盤 高		1.14	1.48	1.17	1.37	1.27	1.31	1.20	1.17
土 被 り		0.86	1.30 1.31	1.29	0.55 0.56	0.73 0.74	0.80 0.83	0.90 1.37	2.28
計画管底高		-0.062	-0.146 -0.164	-0.451	0.547 0.537	0.272 0.263	0.246 0.211	0.034 -0.439	-1.374
既設管底高		-0.052	-0.146 -0.164	-0.451	0.538 0.528	0.268 0.254	0.237 0.202	0.025 -0.446	-1.383
追 加 距 離		0.00	44.64	94.00	10.80	37.00	43.60	61.80	73.50
単 距 離		0.00	44.64	49.36	10.80	26.20	6.60	18.20	11.70
測 点	No.351-1	No.351-2	No.351-3	No.337-2-2	No.337-2	No.337-1-1	No.337-1-2	No.337-1	

令和8年度



工事名	浜町地区公共下水道管渠寿命化対策工事（その26）
路線番号	351 (337-2) (337-1)
工事箇所	船橋市南本町2384番9地先ほか
図面種別	平面図・縦断面図（1）
縮尺	図示
図面番号	全16葉の内第9号
船橋市下水道河川管理課	

縮尺 S=1:500

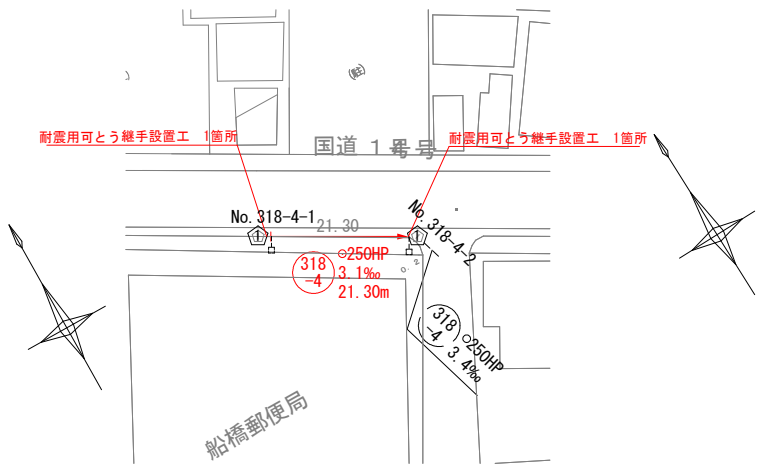

記 号	名 称
	実施路線（布設替え）
	実施路線（管更生）
	実施路線（修繕対応）
	実施路線（取付管布設替）
	マンホール改築
	マンホール修繕
	既 設 路 線
	計 画 路 線
	0 号 マン ホ ール
	1 号 マン ホ ール
	2 号 マン ホ ール
	3 号 マン ホ ール
	4 号 マン ホ ール
	特1号 マン ホ ール
	特2号 マン ホ ール
	特3号 マン ホ ール
	特 殊 マン ホ ール
	塩ビ人孔
	点検人孔
	正長方形渠用マンホール
	橋内人孔
	管接合点
	副管
	雨水吐室
	ます人孔
	吐け口
	水道管
	ガス管
	電気
	N T T




縮尺 縦 H=1:100
横 V=1:500

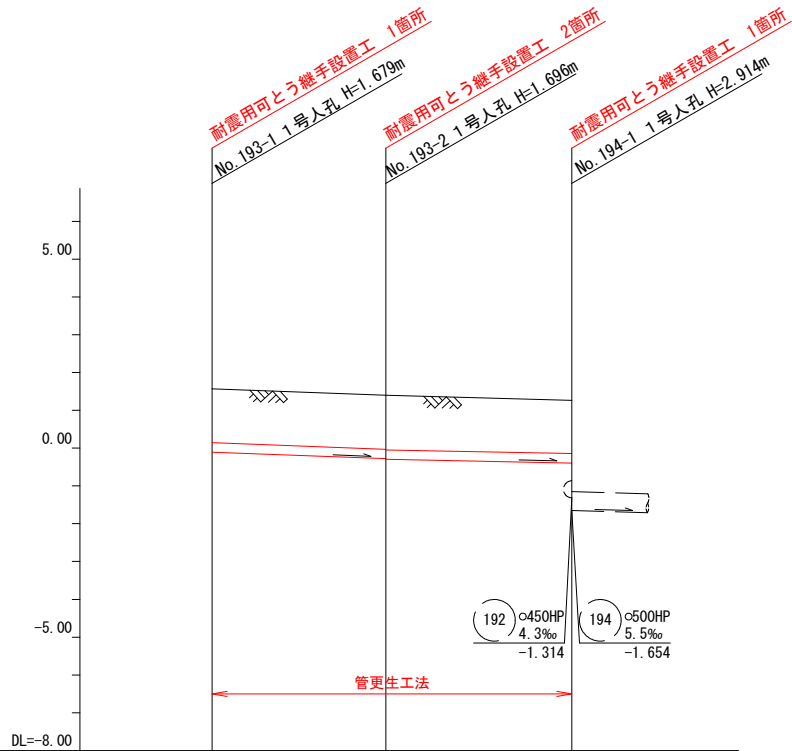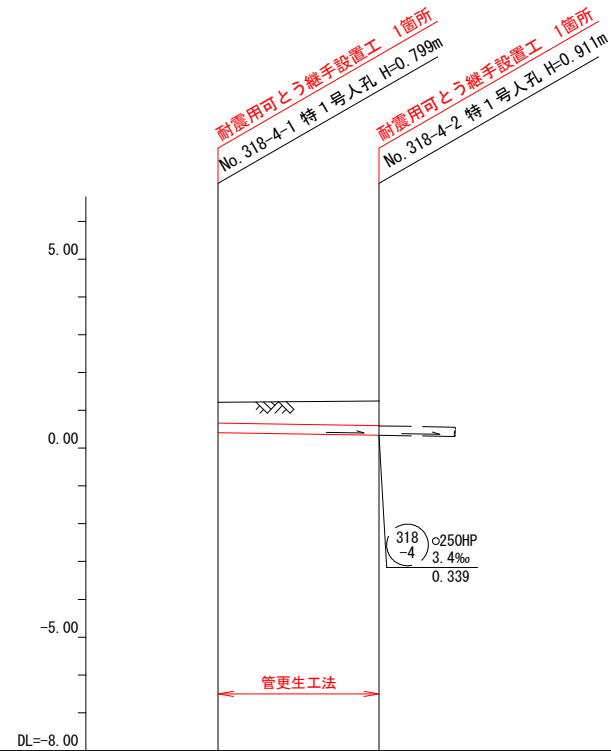




MSLINK		6691		6788		6784	6796	
地 盤 高	1.27	1.13	1.21	1.25	1.57	1.40	1.26	
土 被 り	0.73	0.81	0.52	0.63	1.40	1.40 1.42	1.38	
計画管底高	0.265	0.046	0.420	0.353	-0.100	-0.273 -0.287	-0.384	
既設管底高	0.265	0.046	0.411	0.344	-0.109	-0.282 -0.296	-0.393	
追 加 距 離	0.00	29.57	0.00	21.30	0.00	23.00	47.60	
単 距 離	0.00	29.57	0.00	21.30	0.00	23.00	24.60	
測 点	No.321-1-2	No.321-1-2	No.318-4-4	No.318-4-2	No.193-1	No.193-2	No.194-1	

令和 8 年 度	
工 事 名	滝町地区公共下水道管渠長寿命化対策工事（その２）
路 線 番 号	321 318 193 -1 -4
工 事 箇 所	船橋市南本町2384番9地先ほか
図 面 種 別	平面図・縦断面図（2）
縮 尺	図 示
図 面 番 号	全 1 6 葉 の 内 第 1 0 号
船橋市下水道河川管理課	

平面図 縮尺 S=1:500

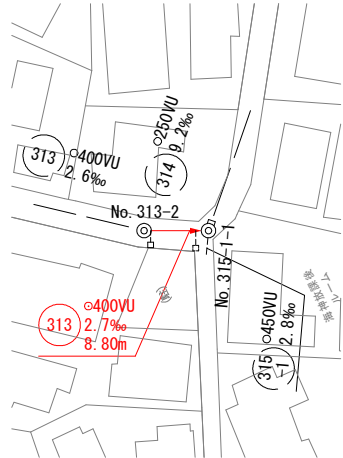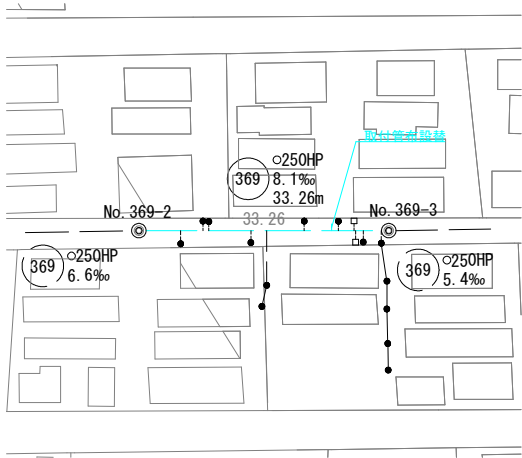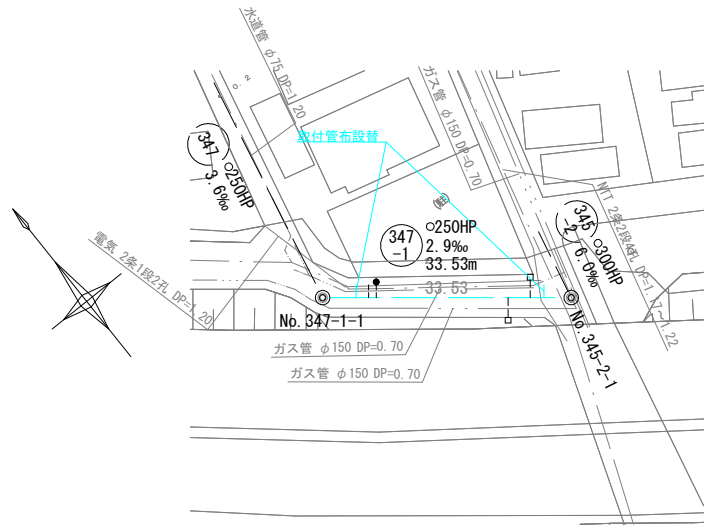

縦断面図 縦 H=1:100 縮尺 横 V=1:500

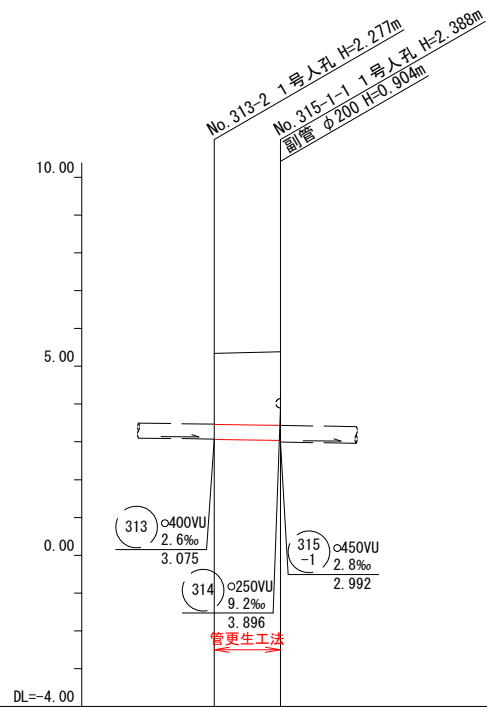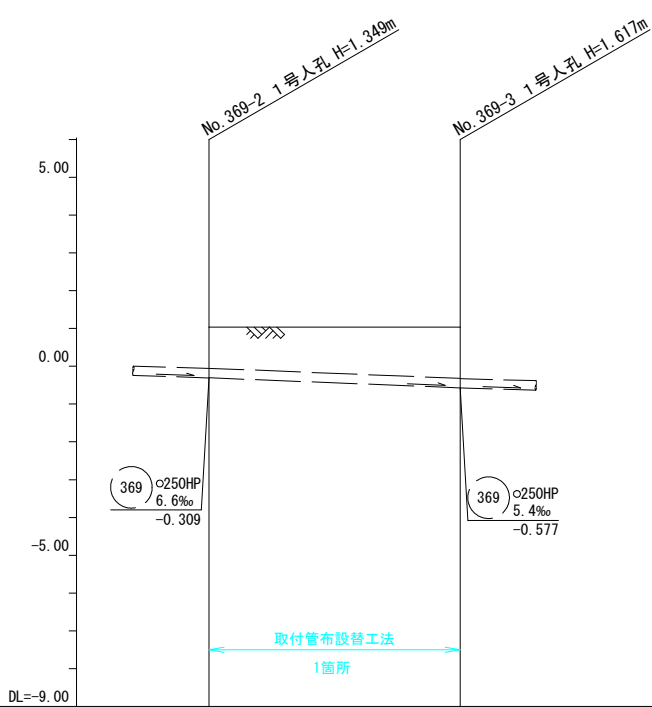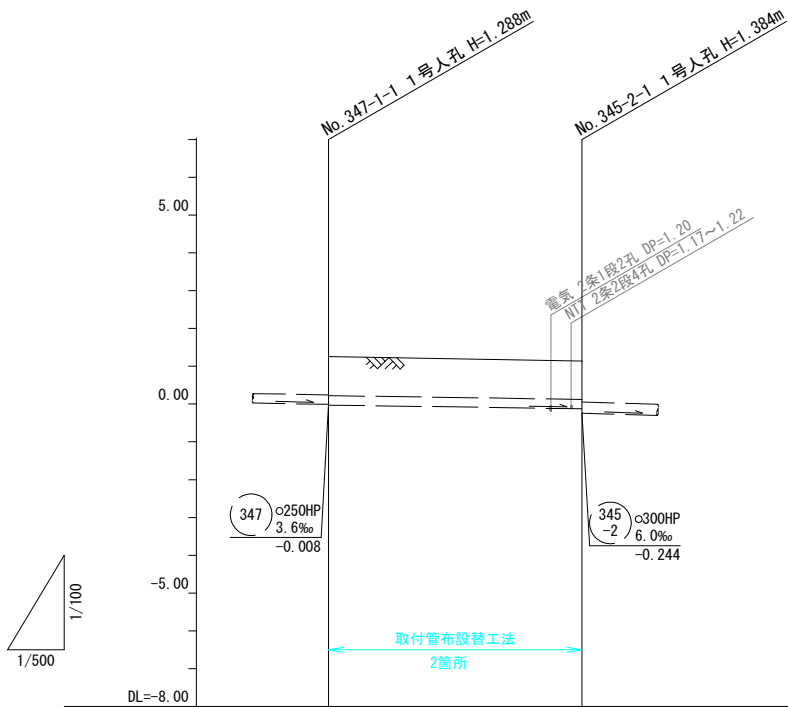



凡例

記号	名称
	実施路線 (布設替え)
	実施路線 (管更生)
	実施路線 (修繕対応)
	実施路線 (取付管布設替)
	マンホール改築
	マンホール修繕
	既設路線
	計画路線
	0号マンホール
	1号マンホール
	2号マンホール
	3号マンホール
	4号マンホール
	特1号マンホール
	特2号マンホール
	特3号マンホール
	特殊マンホール
	塩ビ人孔
	点検人孔
	正長方形渠用マンホール
	橋門人孔
	管接合点
	副管
	雨水吐室
	ます人孔
	吐け口
	水道管
	ガス管
	電気
	N T T



MSLINK	6349	6357	3351
地盤高	1.26	1.14	5.34
土被り	1.01	0.99	1.87
計画管底高	-0.028	-0.125	3.077
既設管底高	-0.028	-0.125	3.063
追加距離	0.00	33.53	0.00
単距離	0.00	33.53	0.00
測点	No. 347-1-1	No. 345-2-1	No. 313-2

令和8年度	
工事名	湊町地区公共下水道管渠長寿命化対策工事 (その26)
路線番号	347-1 369 313
工事箇所	船橋市南本町2384番9地先ほか
図面種別	平面図・縦断面図 (3)
縮尺	図示
図面番号	全16葉の内第11号
船橋市下水道河川管理課	

平面図 縮尺 S=1:500

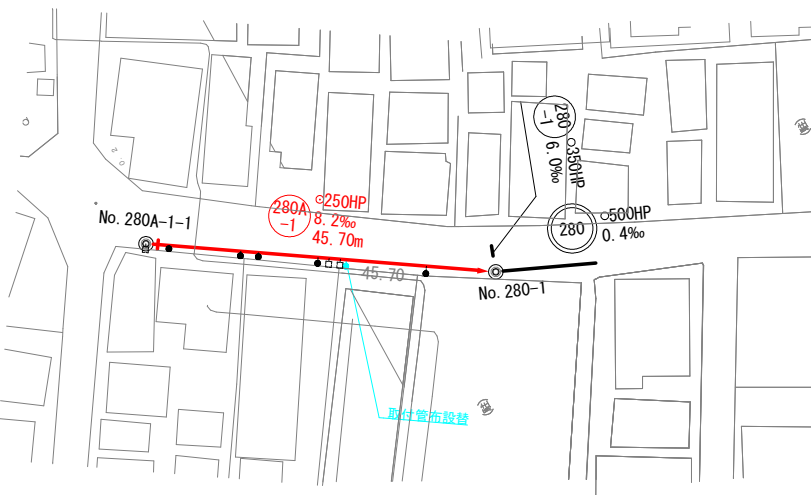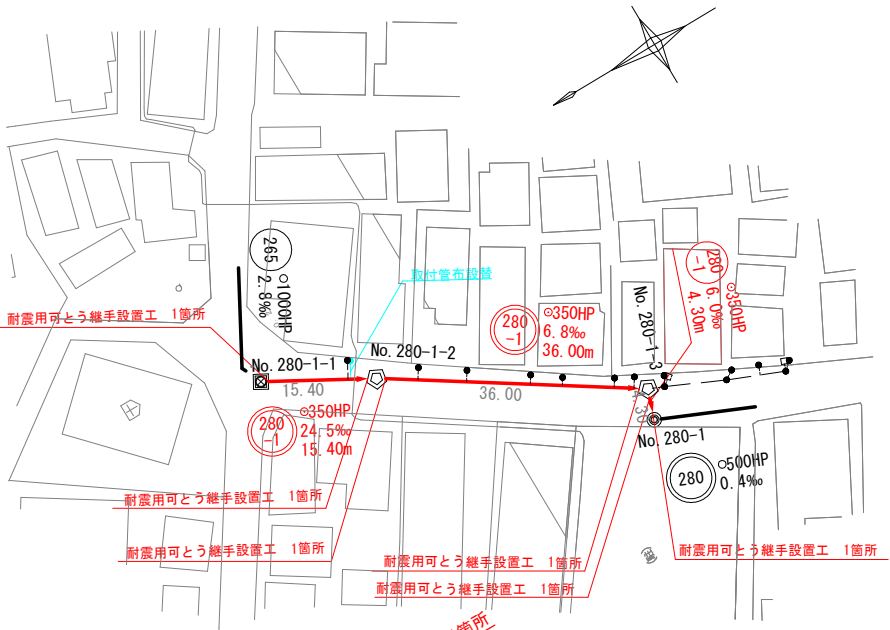

縦断面図 縦 H=1:100 縮尺 横 V=1:500

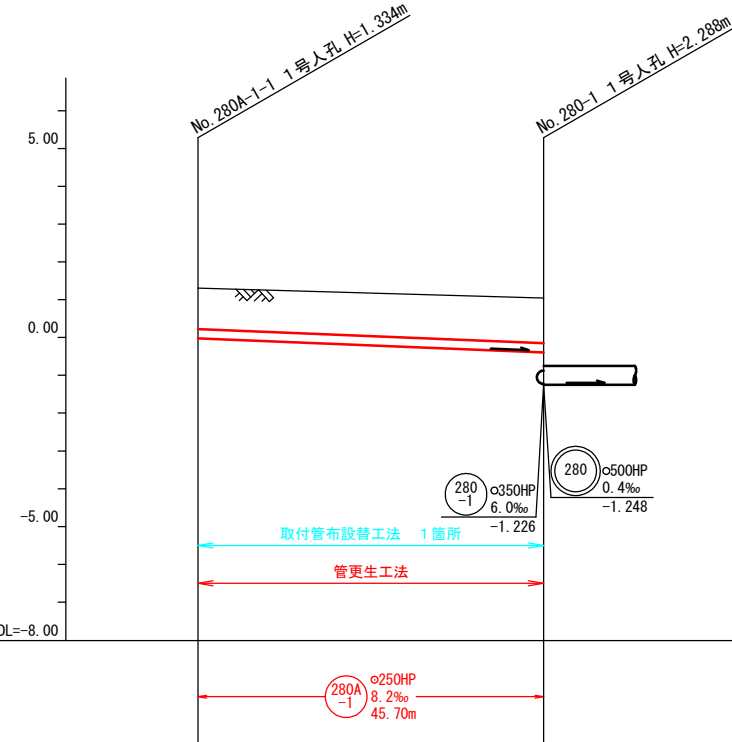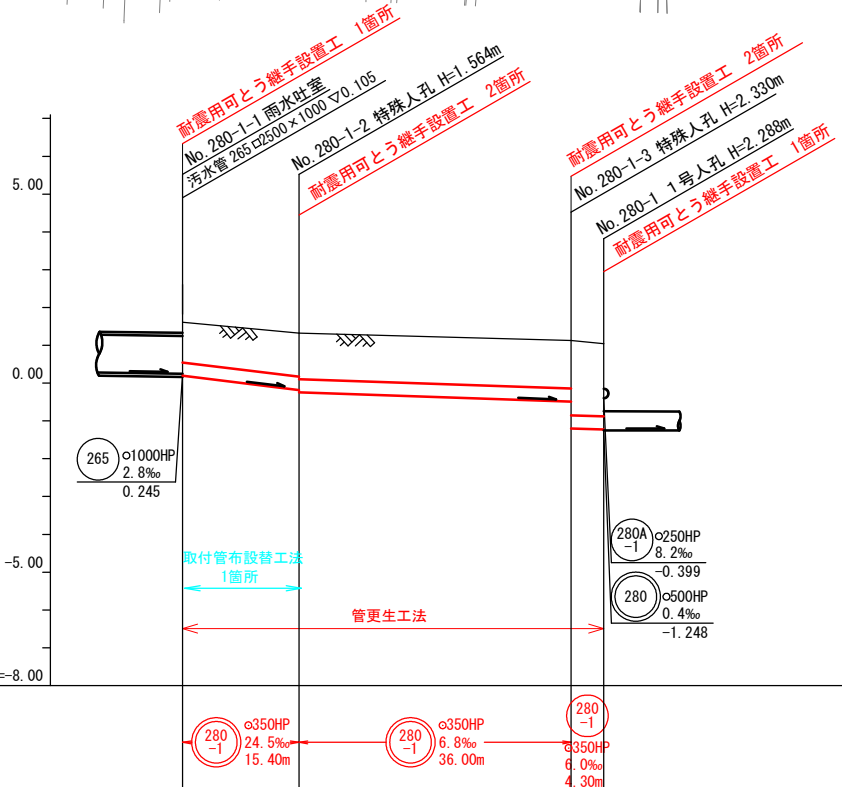


MSLINK	6787		6733		6731		6734	
地 盤 高	1.61	1.32	1.13	1.04	1.31	1.04		
土 被 り	0.28 1.03	1.12 1.18	1.24 1.95 1.88	1.06	1.16			
計画管底高	0.274 0.207	-0.170 -0.232	-0.478 -1.188 -1.214	-0.015	-0.390			
既設管底高	0.245 0.195	-0.182 -0.244	-0.490 -1.200 -1.226	-0.024	-0.399			
追 加 距 離	0.00	15.40	51.40 55.70	0.00	45.70			
単 距 離	0.00	15.40	36.00 4.30	0.00	45.70			
測 点	No.280-1-1	No.280-1-2	No.280-1-3 No.280-1	No.280A-1-1	No.280-1			

凡例


記号	名称
	実施路線（布設替え）
	実施路線（管更生）
	実施路線（修繕対応）
	実施路線（取付管布設替）
	マンホール改築
	マンホール修繕
	既設路線
	計画路線
	0号マンホール
	1号マンホール
	2号マンホール
	3号マンホール
	4号マンホール
	特1号マンホール
	特2号マンホール
	特3号マンホール
	特殊マンホール
	塩ビ人孔
	点検人孔
	正長方形渠用マンホール
	楕円人孔
	管接合点
	副管
	雨水吐室
	ます人孔
	吐け口
	水道管
	ガス管
	電気
	NTT

令和8年度	
工事名	浜町地区公共下水道管渠長寿命化対策工事（その26）
路線番号	280-1 280-1 280A-1
工事箇所	船橋市南本町2384番9地先ほか
図面種別	平面図・縦断面図（4）
縮尺	図示
図面番号	全16葉の内第12号
船橋市下水道河川管理課	

平 面 図 縮尺 S=1:500

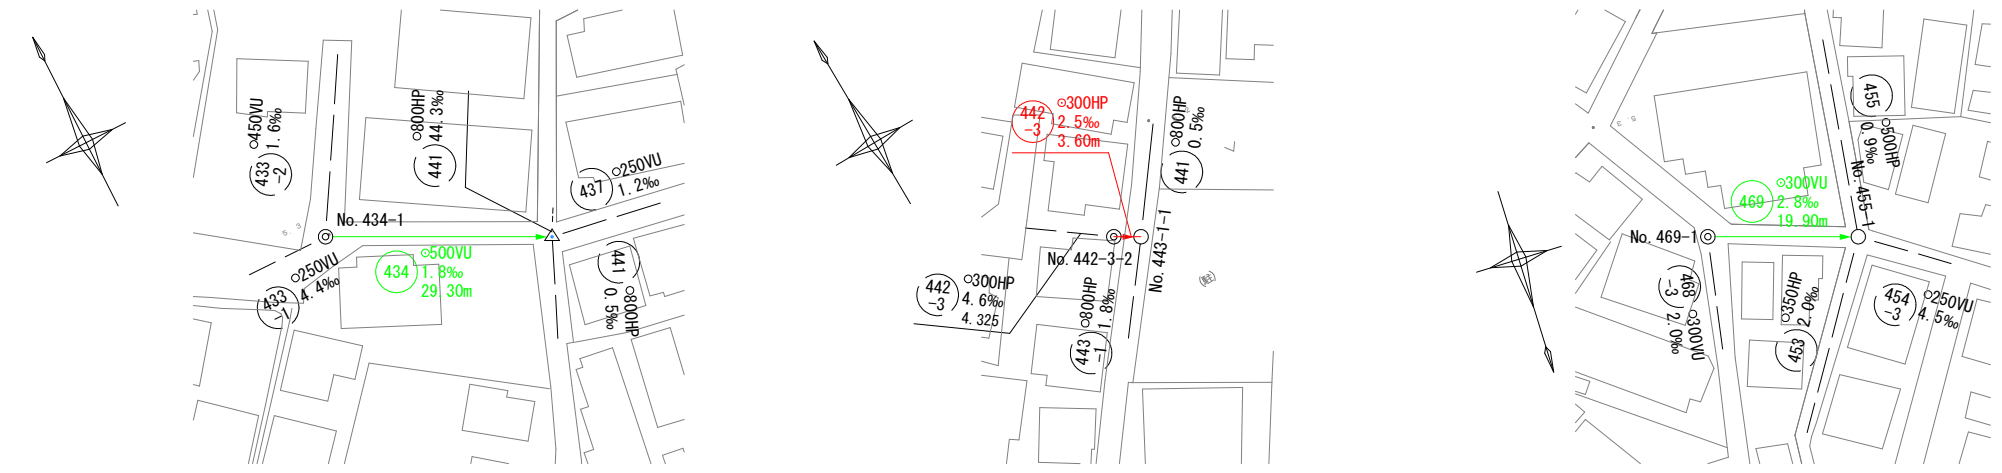

縦 断 面 図 縦 H=1:100 縮尺 横 V=1:500

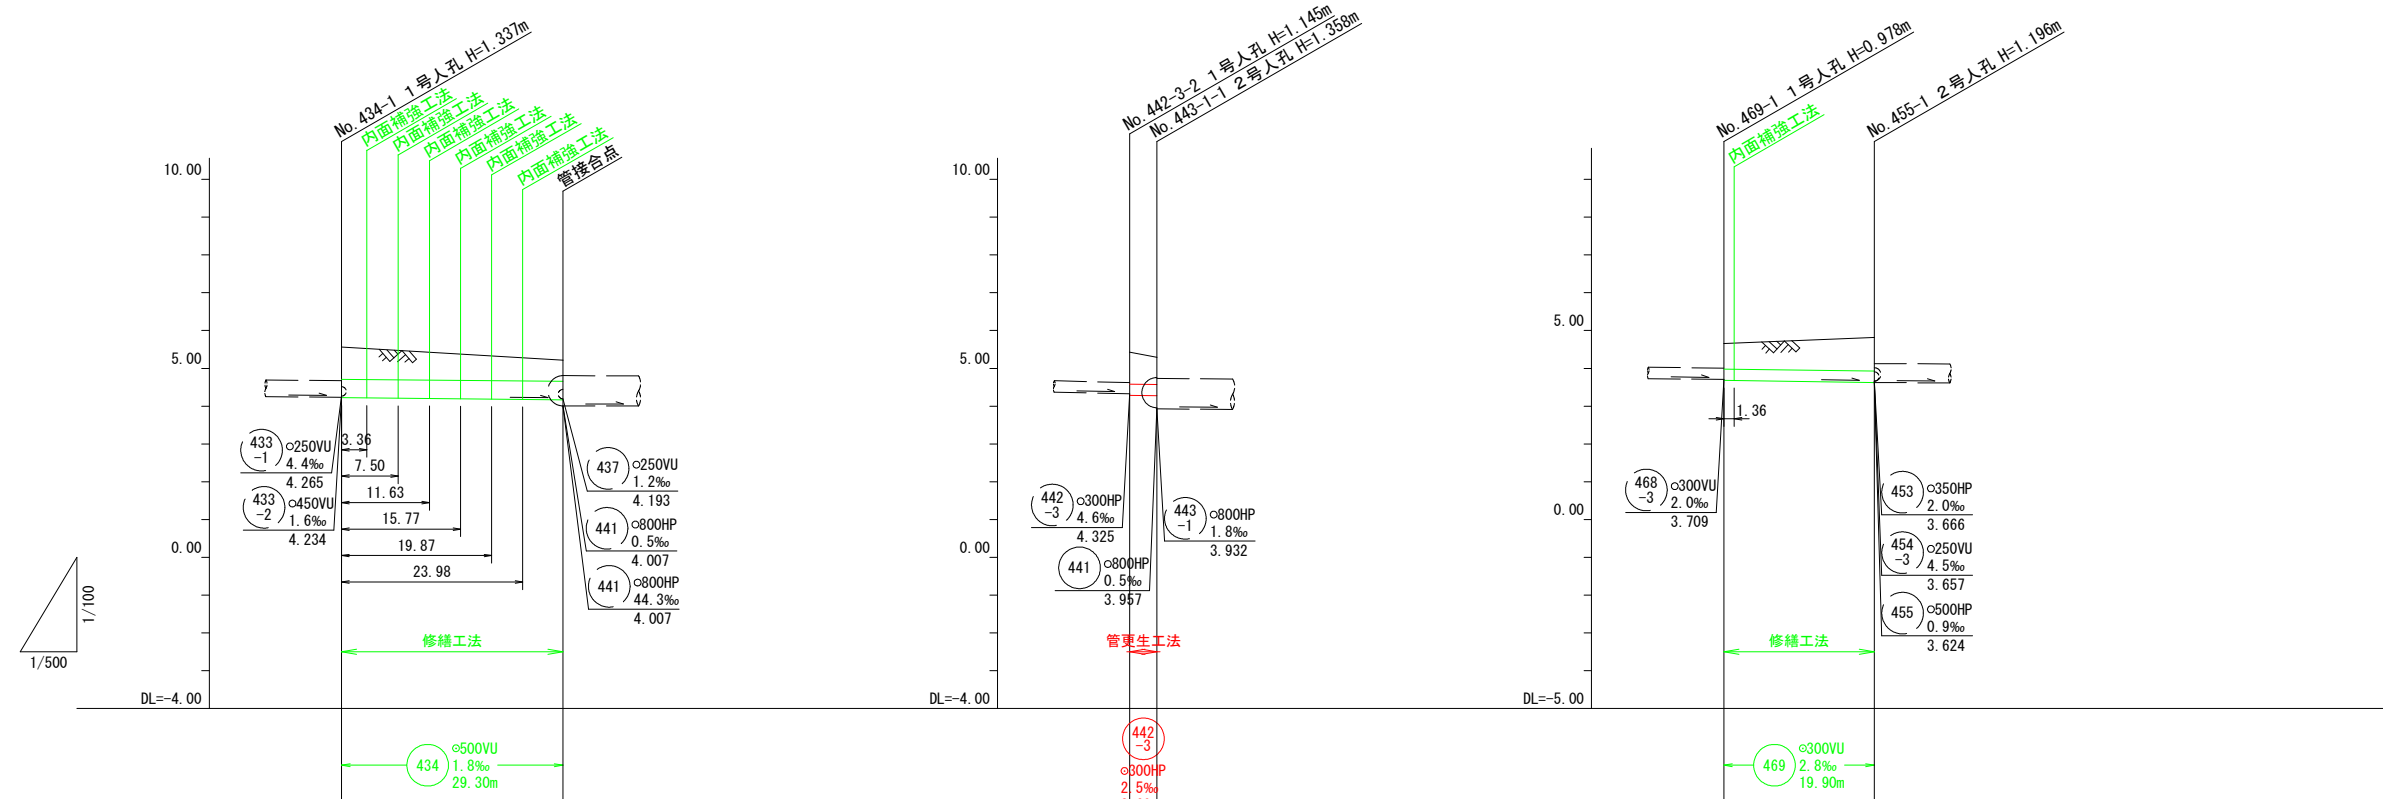


MSLINK	3337		3316		3398	
地 盤 高	5.56	5.22	5.43	5.29	4.66	4.82
土 被 り	0.83	0.55	0.82	0.68	0.67	0.88
計画管底高	4.223	4.170	4.292	4.283	3.682	3.626
既設管底高	4.223	4.170	4.285	4.276	3.682	3.626
追 加 距 離	0.00	29.30	0.00	3.60	0.00	19.90
単 距 離	0.00	29.30	0.00	3.60	0.00	19.90
測 点	No. 434-1		No. 442-3-2 No. 443-1-1		No. 469-1	No. 455-1

凡 例


記 号	名 称
	実施路線（布設替え）
	実施路線（管更生）
	実施路線（修繕対応）
	実施路線（取付管布設替）
	マンホール改築
	マンホール修繕
	既 設 路 線
	計 画 路 線
	0 号 マン ホ ール
	1 号 マン ホ ール
	2 号 マン ホ ール
	3 号 マン ホ ール
	4 号 マン ホ ール
	特1号 マン ホ ール
	特2号 マン ホ ール
	特3号 マン ホ ール
	特 殊 マン ホ ール
	塩ビ人孔
	点検人孔
	正長方形渠用マンホール
	橋門人孔
	管接合点
	副管
	雨水吐室
	ます人孔
	吐け口
	水道管
	ガス管
	電気
	N T T

令和 8 年度	
工 事 名	浜町地区公共下水道管渠長寿命化対策工事（その26）
路 線 番 号	434 442-3 469
工 事 箇 所	船橋市南本町2384番9地先ほか
図 面 種 別	平面図・縦断面図（5）
縮 尺	図 示
図 面 番 号	全 1 6 葉の内第 1 3 号
船橋市下水道河川管理課	

平 面 図 縮尺 S=1:500

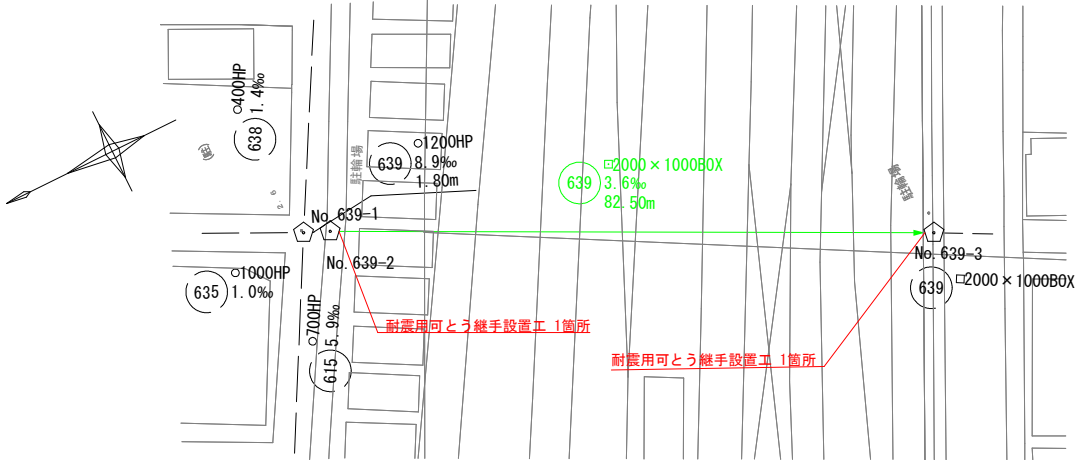

縦 断 面 図 縦 H=1:100 縮尺 横 V=1:500

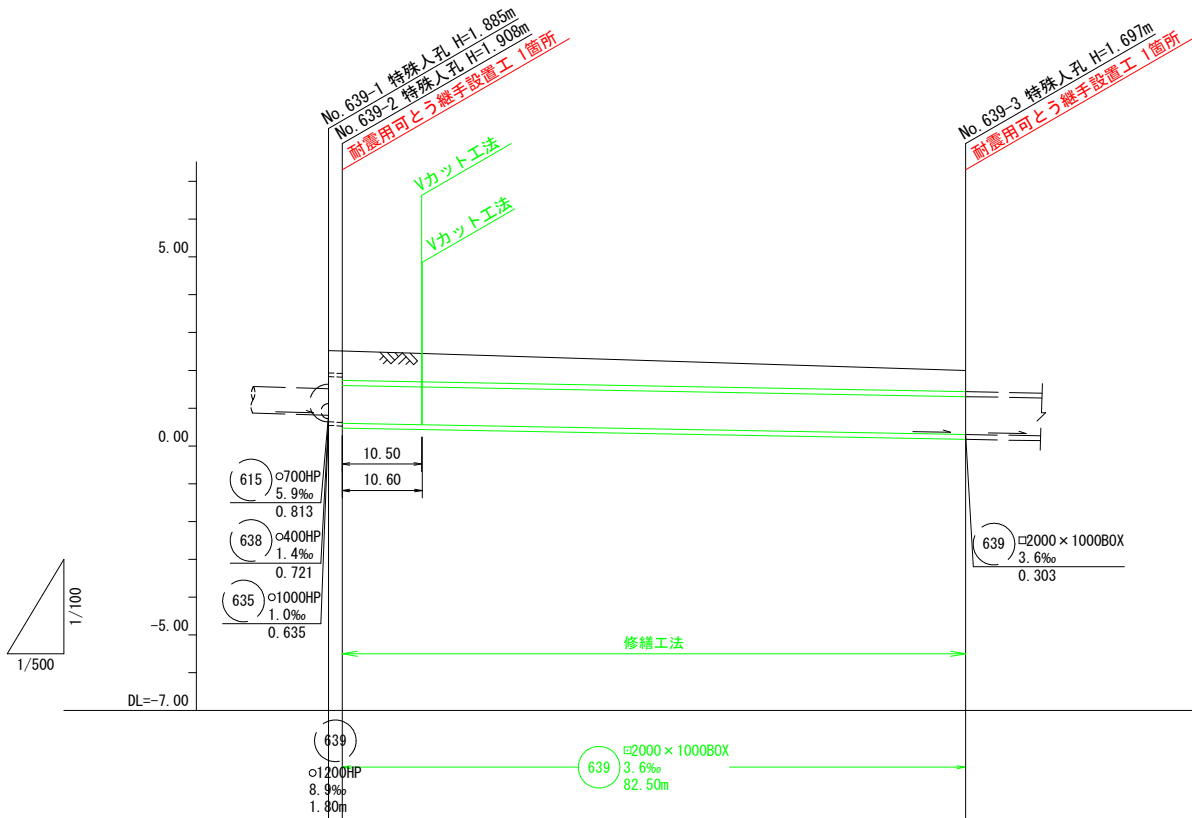

MSLINK	31578 31579	
地 盤 高	2.52 2.51	2.00
土 被 り	0.59 0.59 0.78	0.56
計画管底高	0.637 0.621 0.602	0.305
既設管底高	0.637 0.621 0.602	0.305
追 加 距 離	0.00 1.80	84.30
単 距 離	0.00 1.80	82.50
測 点	No. 639-1 No. 639-2	No. 639-3


凡 例

記 号	名 称
	実施路線 (布設替え)
	実施路線 (管更生)
	実施路線 (修繕対応)
	実施路線 (取付管布設替)
	マンホール改築
	マンホール修繕
	既 設 路 線
	計 画 路 線
	0 号 マ ン ホ ー ル
	1 号 マ ン ホ ー ル
	2 号 マ ン ホ ー ル
	3 号 マ ン ホ ー ル
	4 号 マ ン ホ ー ル
	特1号 マ ン ホ ー ル
	特2号 マ ン ホ ー ル
	特3号 マ ン ホ ー ル
	特 殊 マ ン ホ ー ル
	塩ビ人孔
	点検人孔
	正長方形渠用マンホール
	橋門人孔
	管接合点
	副管
	雨水吐室
	ます人孔
	吐け口
	水道管
	ガス管
	電気
	N T T


令和 8 年 度	
工 事 名	浜町地区公共下水道管渠長寿命化対策工事 (その2 6)
路 線 番 号	639
工 事 箇 所	船橋市南本町2384番9地先ほか
図 面 種 別	平面図・縦断面図 (6)
縮 尺	図 示
図 面 番 号	全 1 6 葉 の 内 第 1 4 号
船橋市下水道河川管理課	

マンホール更生図 縮尺 1:30
4号マンホール (No. 374-1)


平面図

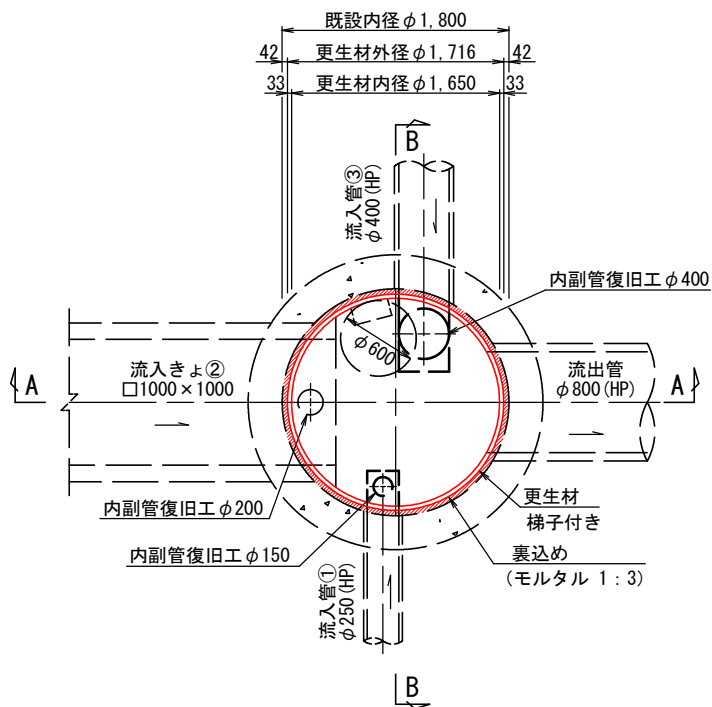


A-A断面図

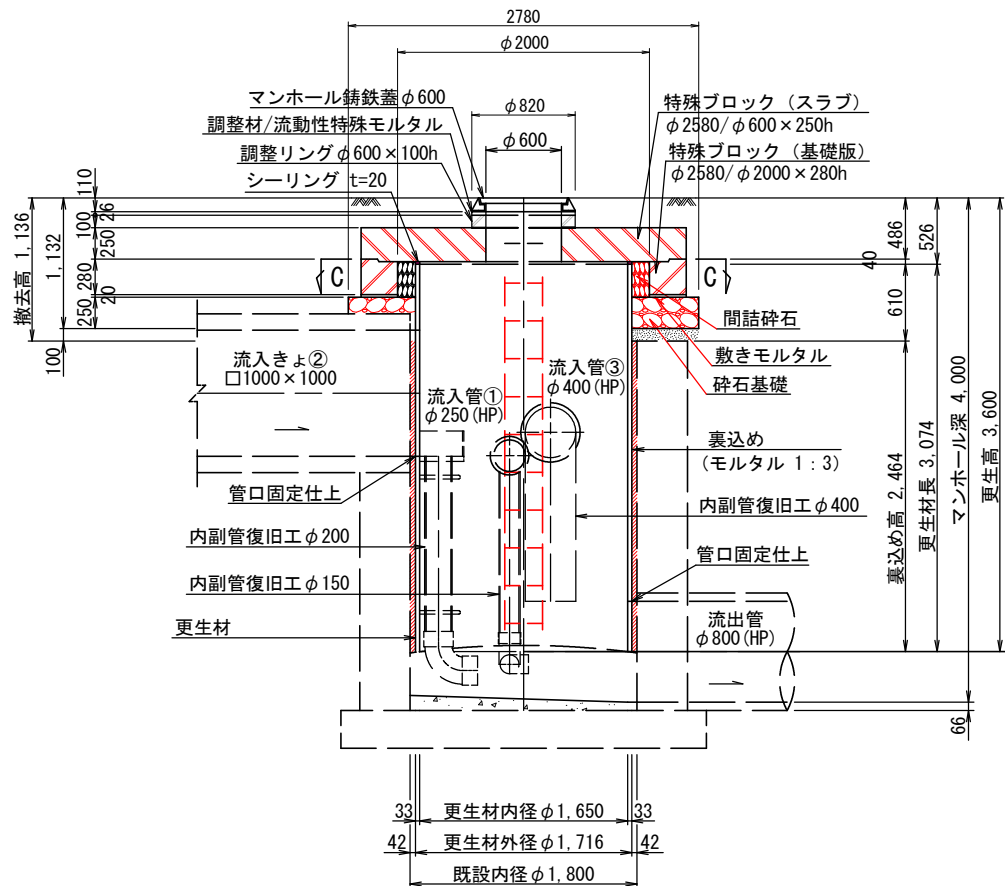

C-C平面図

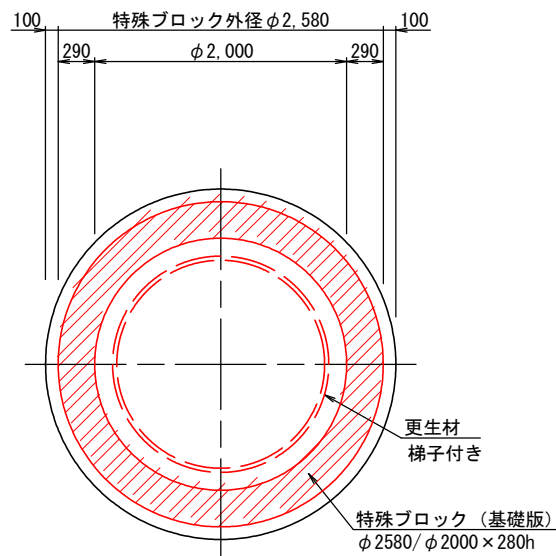







B-B断面図

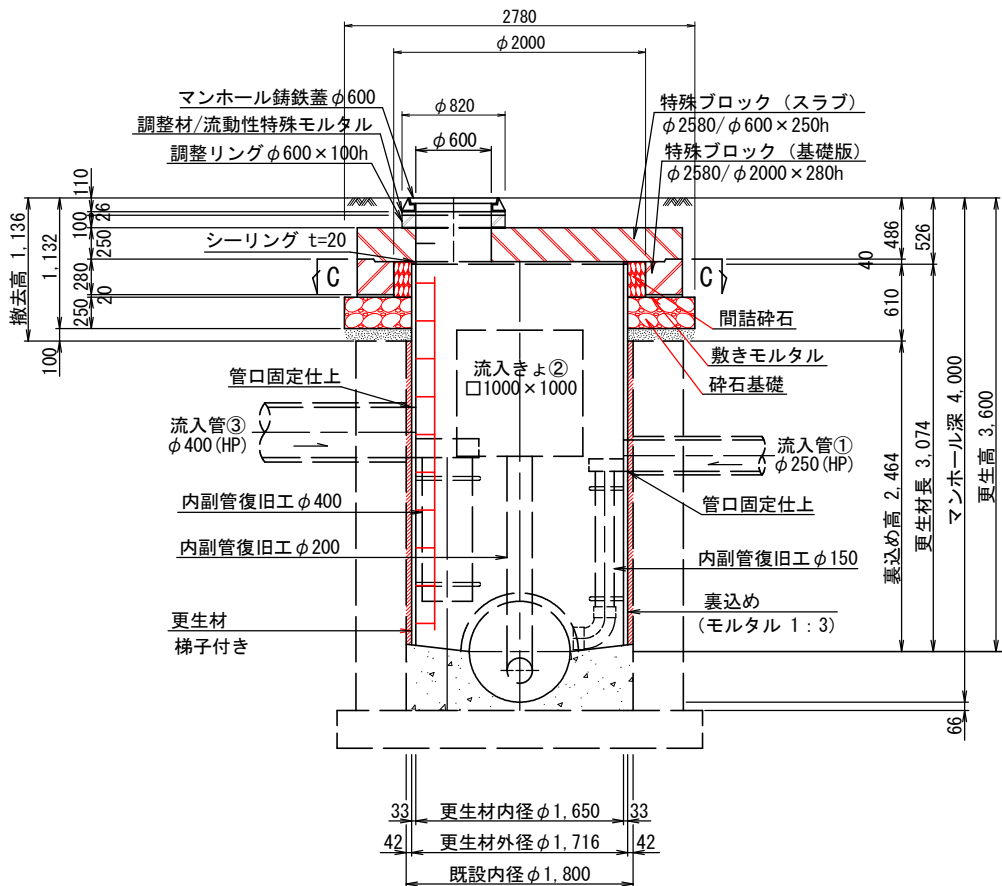

流入・流出管の管底深		
流入・流出管	管径 (mm)	管底深 GL- (mm)
流出管	$\phi 800$	4,000
流入管①	$\phi 250$	2,170
流入きよ②	$\square 1000 \times 1000$	2,050
流入管③	$\phi 400$	2,060

令和 8 年度	
工 事 名	浜町地区公共下水道管渠長寿命化対策工事 (その26)
路 線 番 号	
工 事 箇 所	船橋市南本町2384番9地先ほか
図 面 種 別	マンホール更生図 4号マンホール (No. 374-1)
縮 尺	図示
図 面 番 号	全16葉の内第15号
船橋市下水道河川管理課	

舗装復旧平面図 縮尺 S=1:500

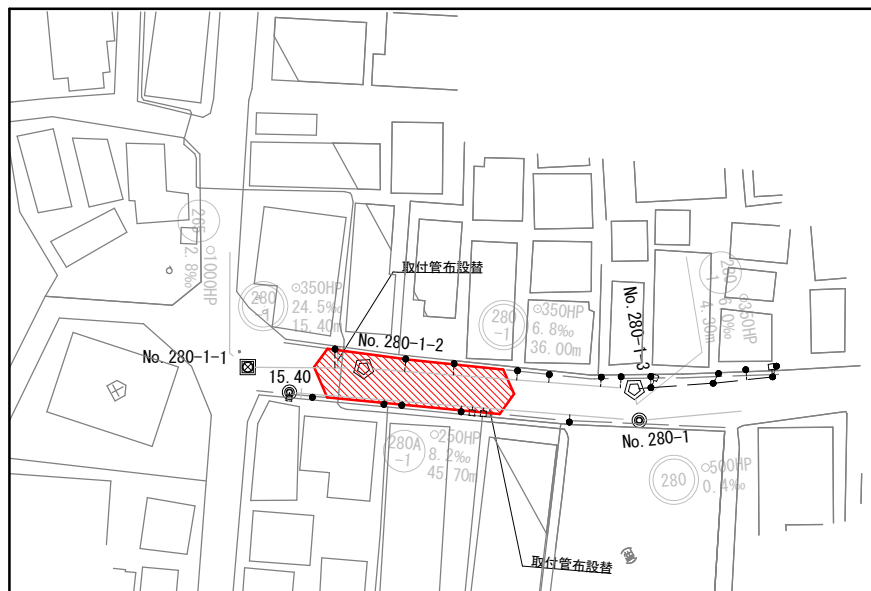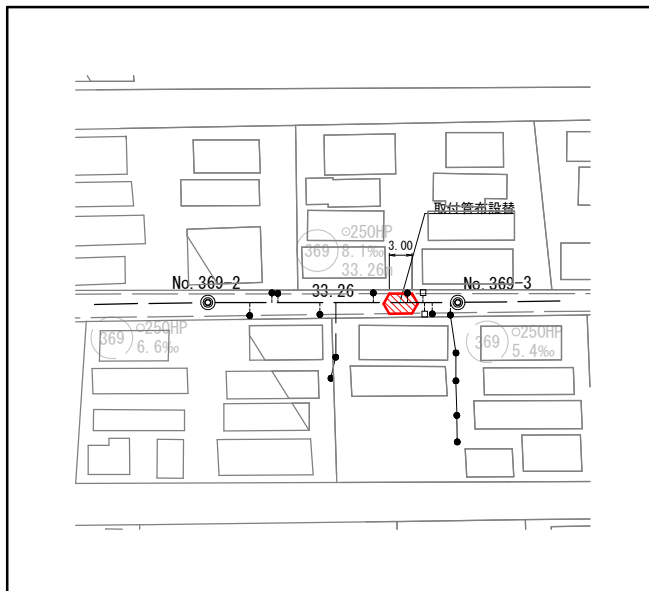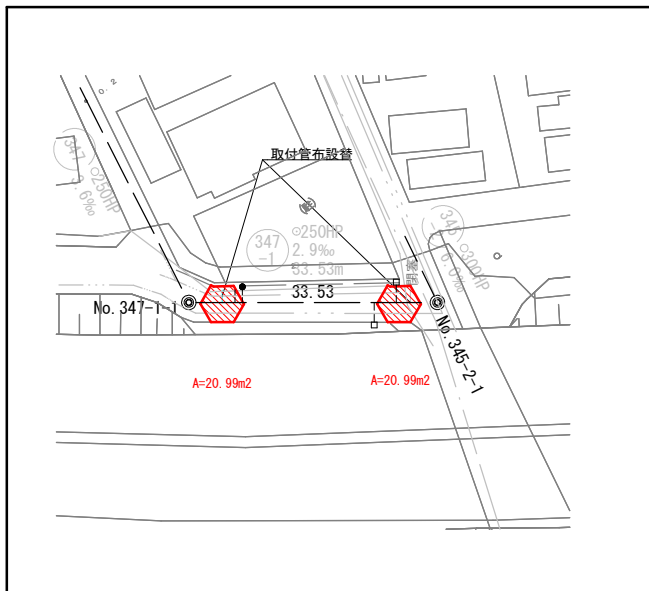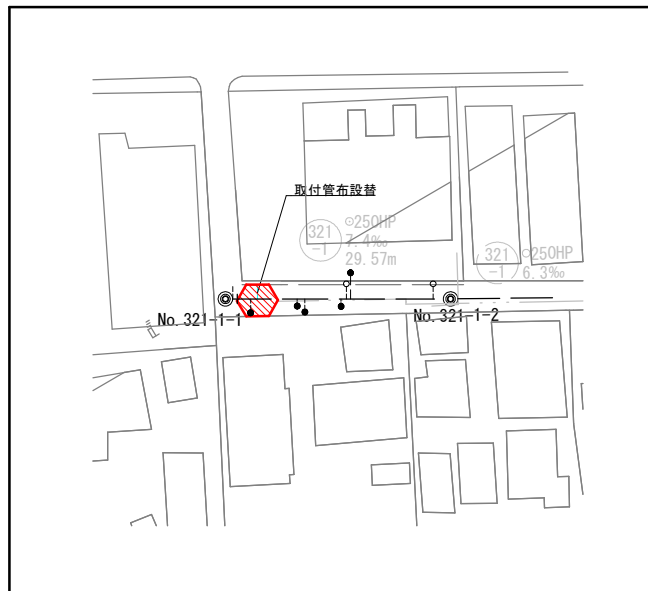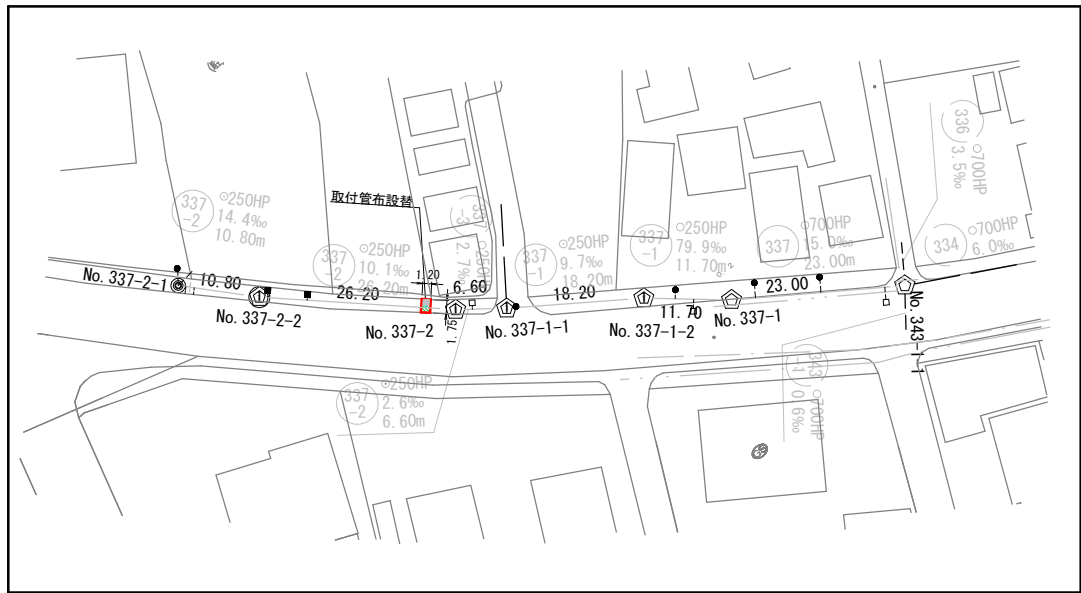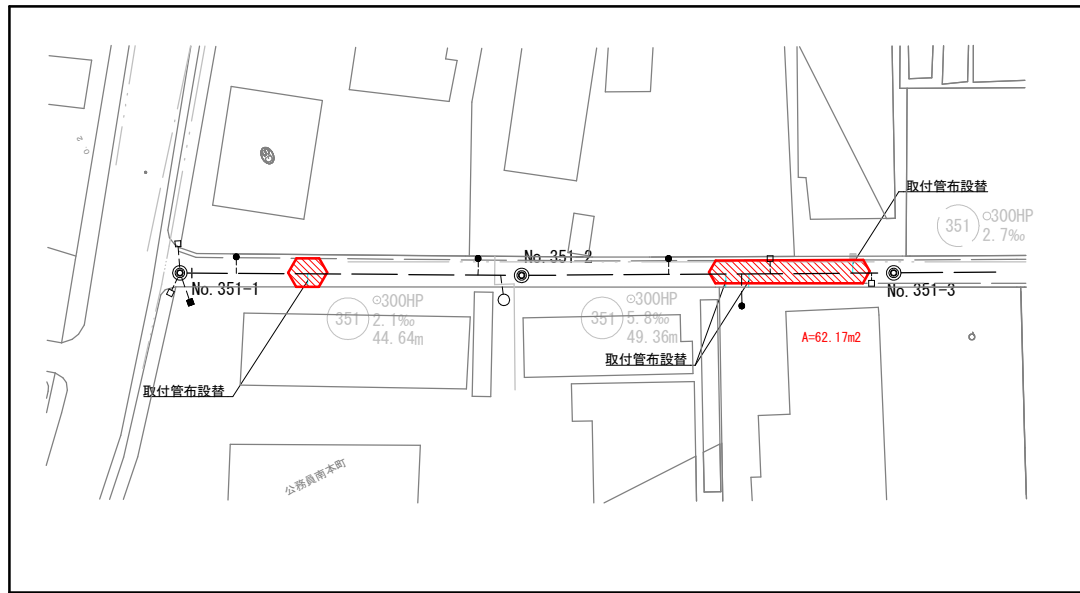

凡例

記号	舗装種別
	車道（一般市道）
	市道・国県道歩道 （インターロック）舗装 一般部

令和 8 年度

工 事 名	浜町地区公共下水道管渠延長寿命化対策工事（その26）
路 線 番 号	351 337 321 347 369 280 280A -2 -1 -1 -1 -1 -1
工 事 箇 所	船橋市南本町2384番9地先ほか
図 面 種 別	舗装復旧平面図
縮 尺	図 示
図 面 番 号	全 16 葉の内第 16 号
船橋市下水道河川管理課	