







位置図 縮尺 1:5000



名 称	第 1 号ほか配水管布設替工事						
図 面	位 置 図						
No. 1 / 6			縮 尺		1 : 5000		
令和 8 年 5 月					作成		
課 長		課 補 長 佐		係 長		係	
蔵 市 水 道 部							

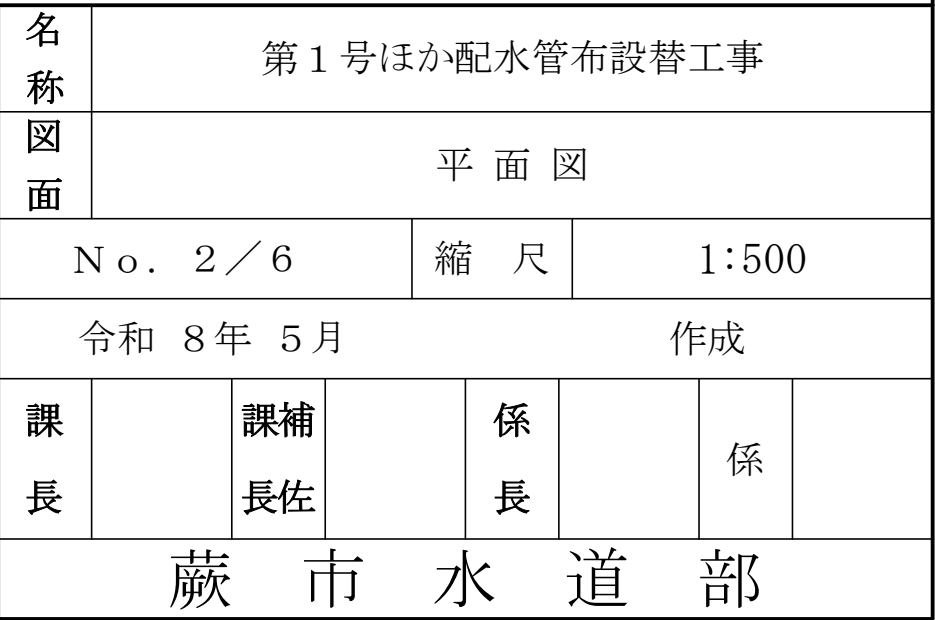


横断図 縮尺 1:100
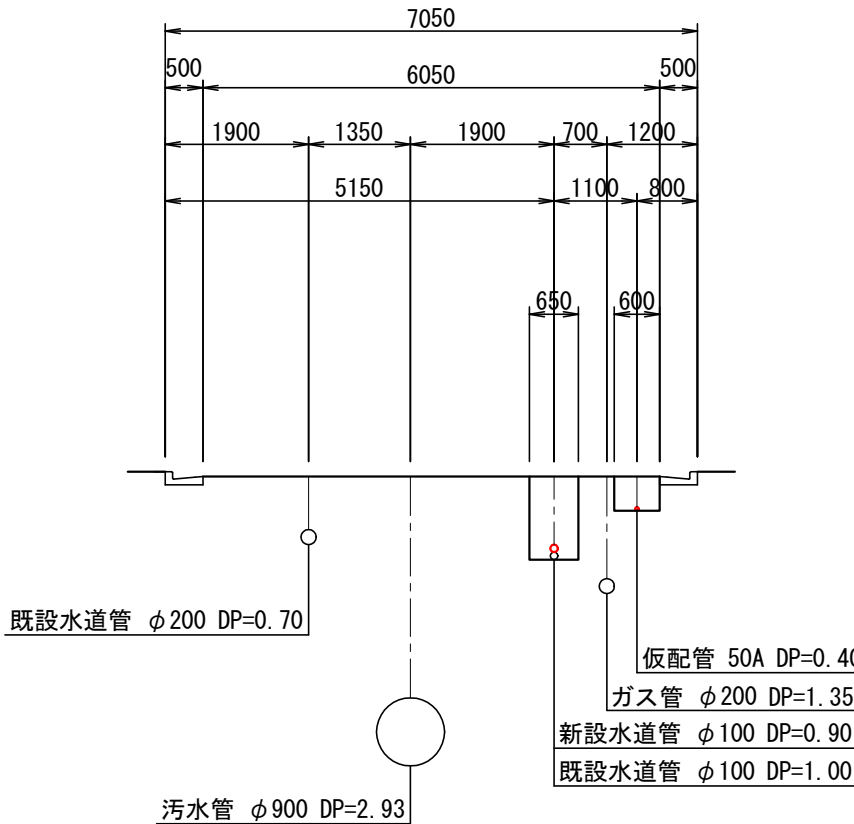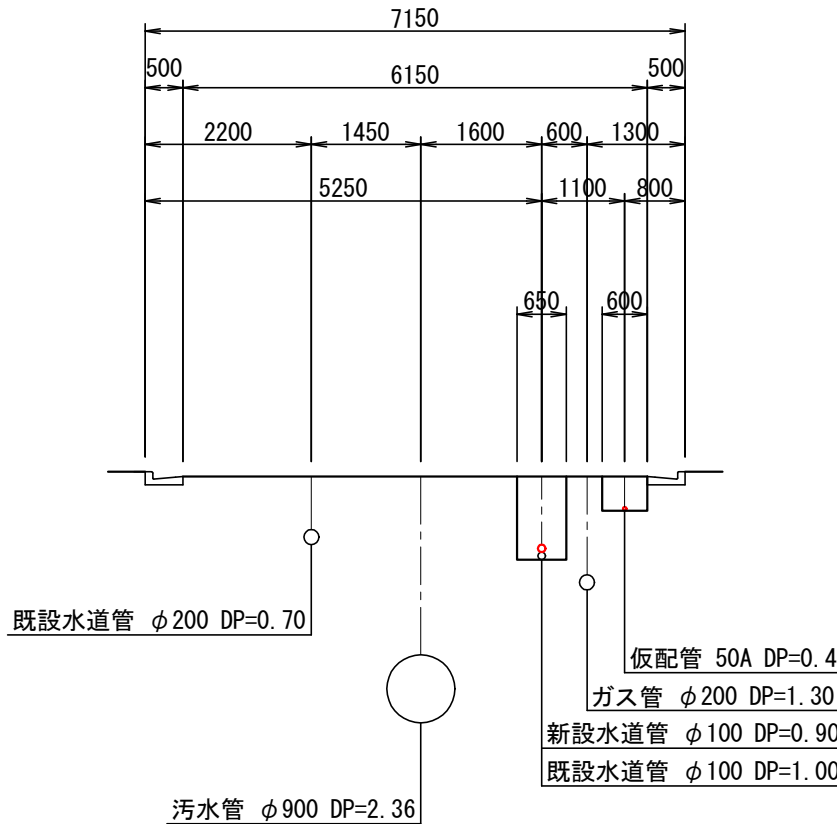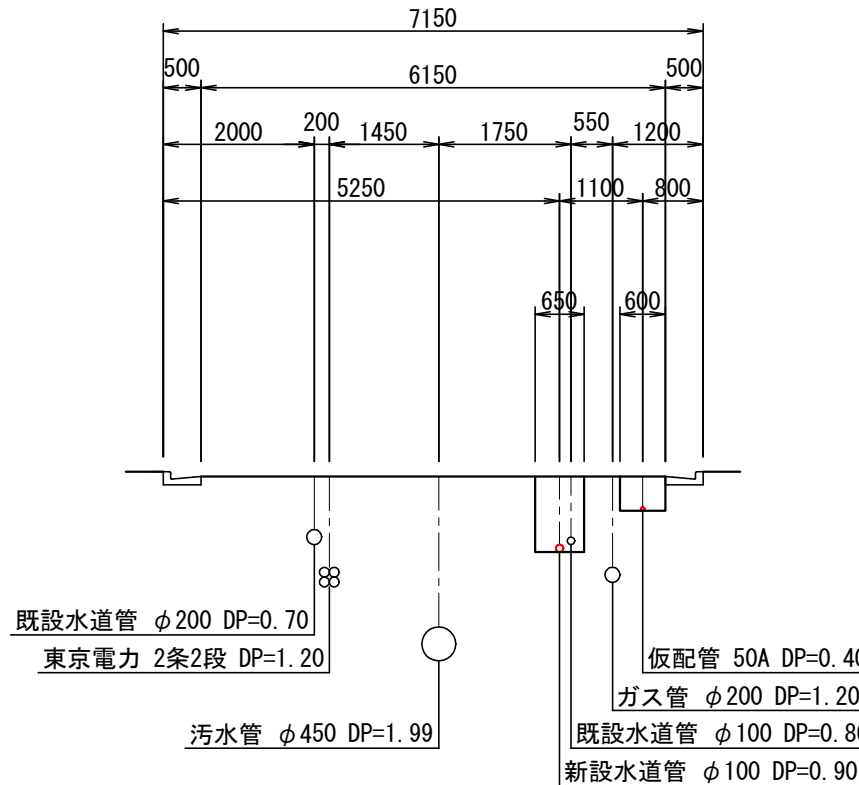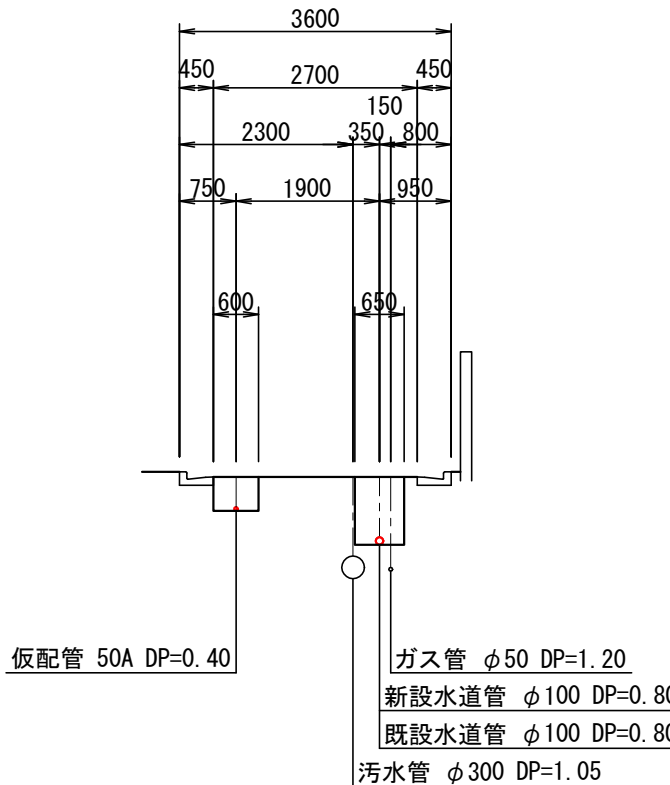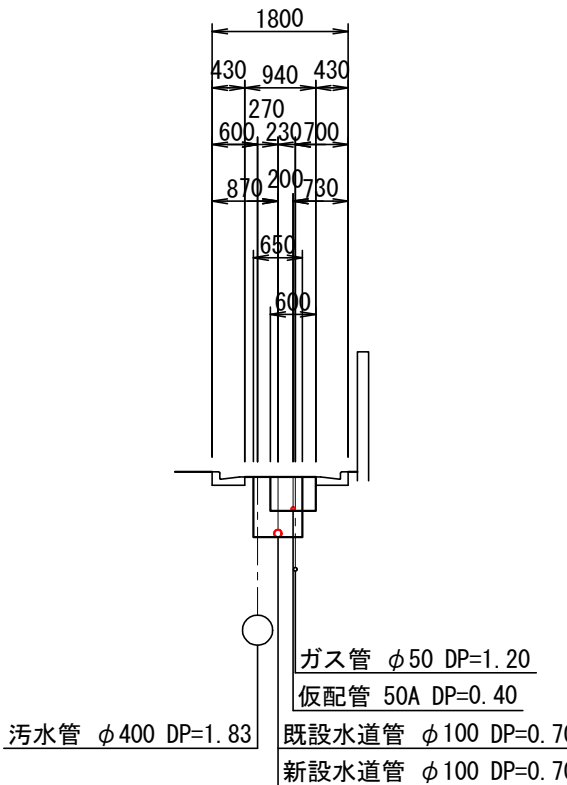
$$\underline{A - A'}$$

$$\underline{B - B'}$$

$$\underline{C - C'}$$
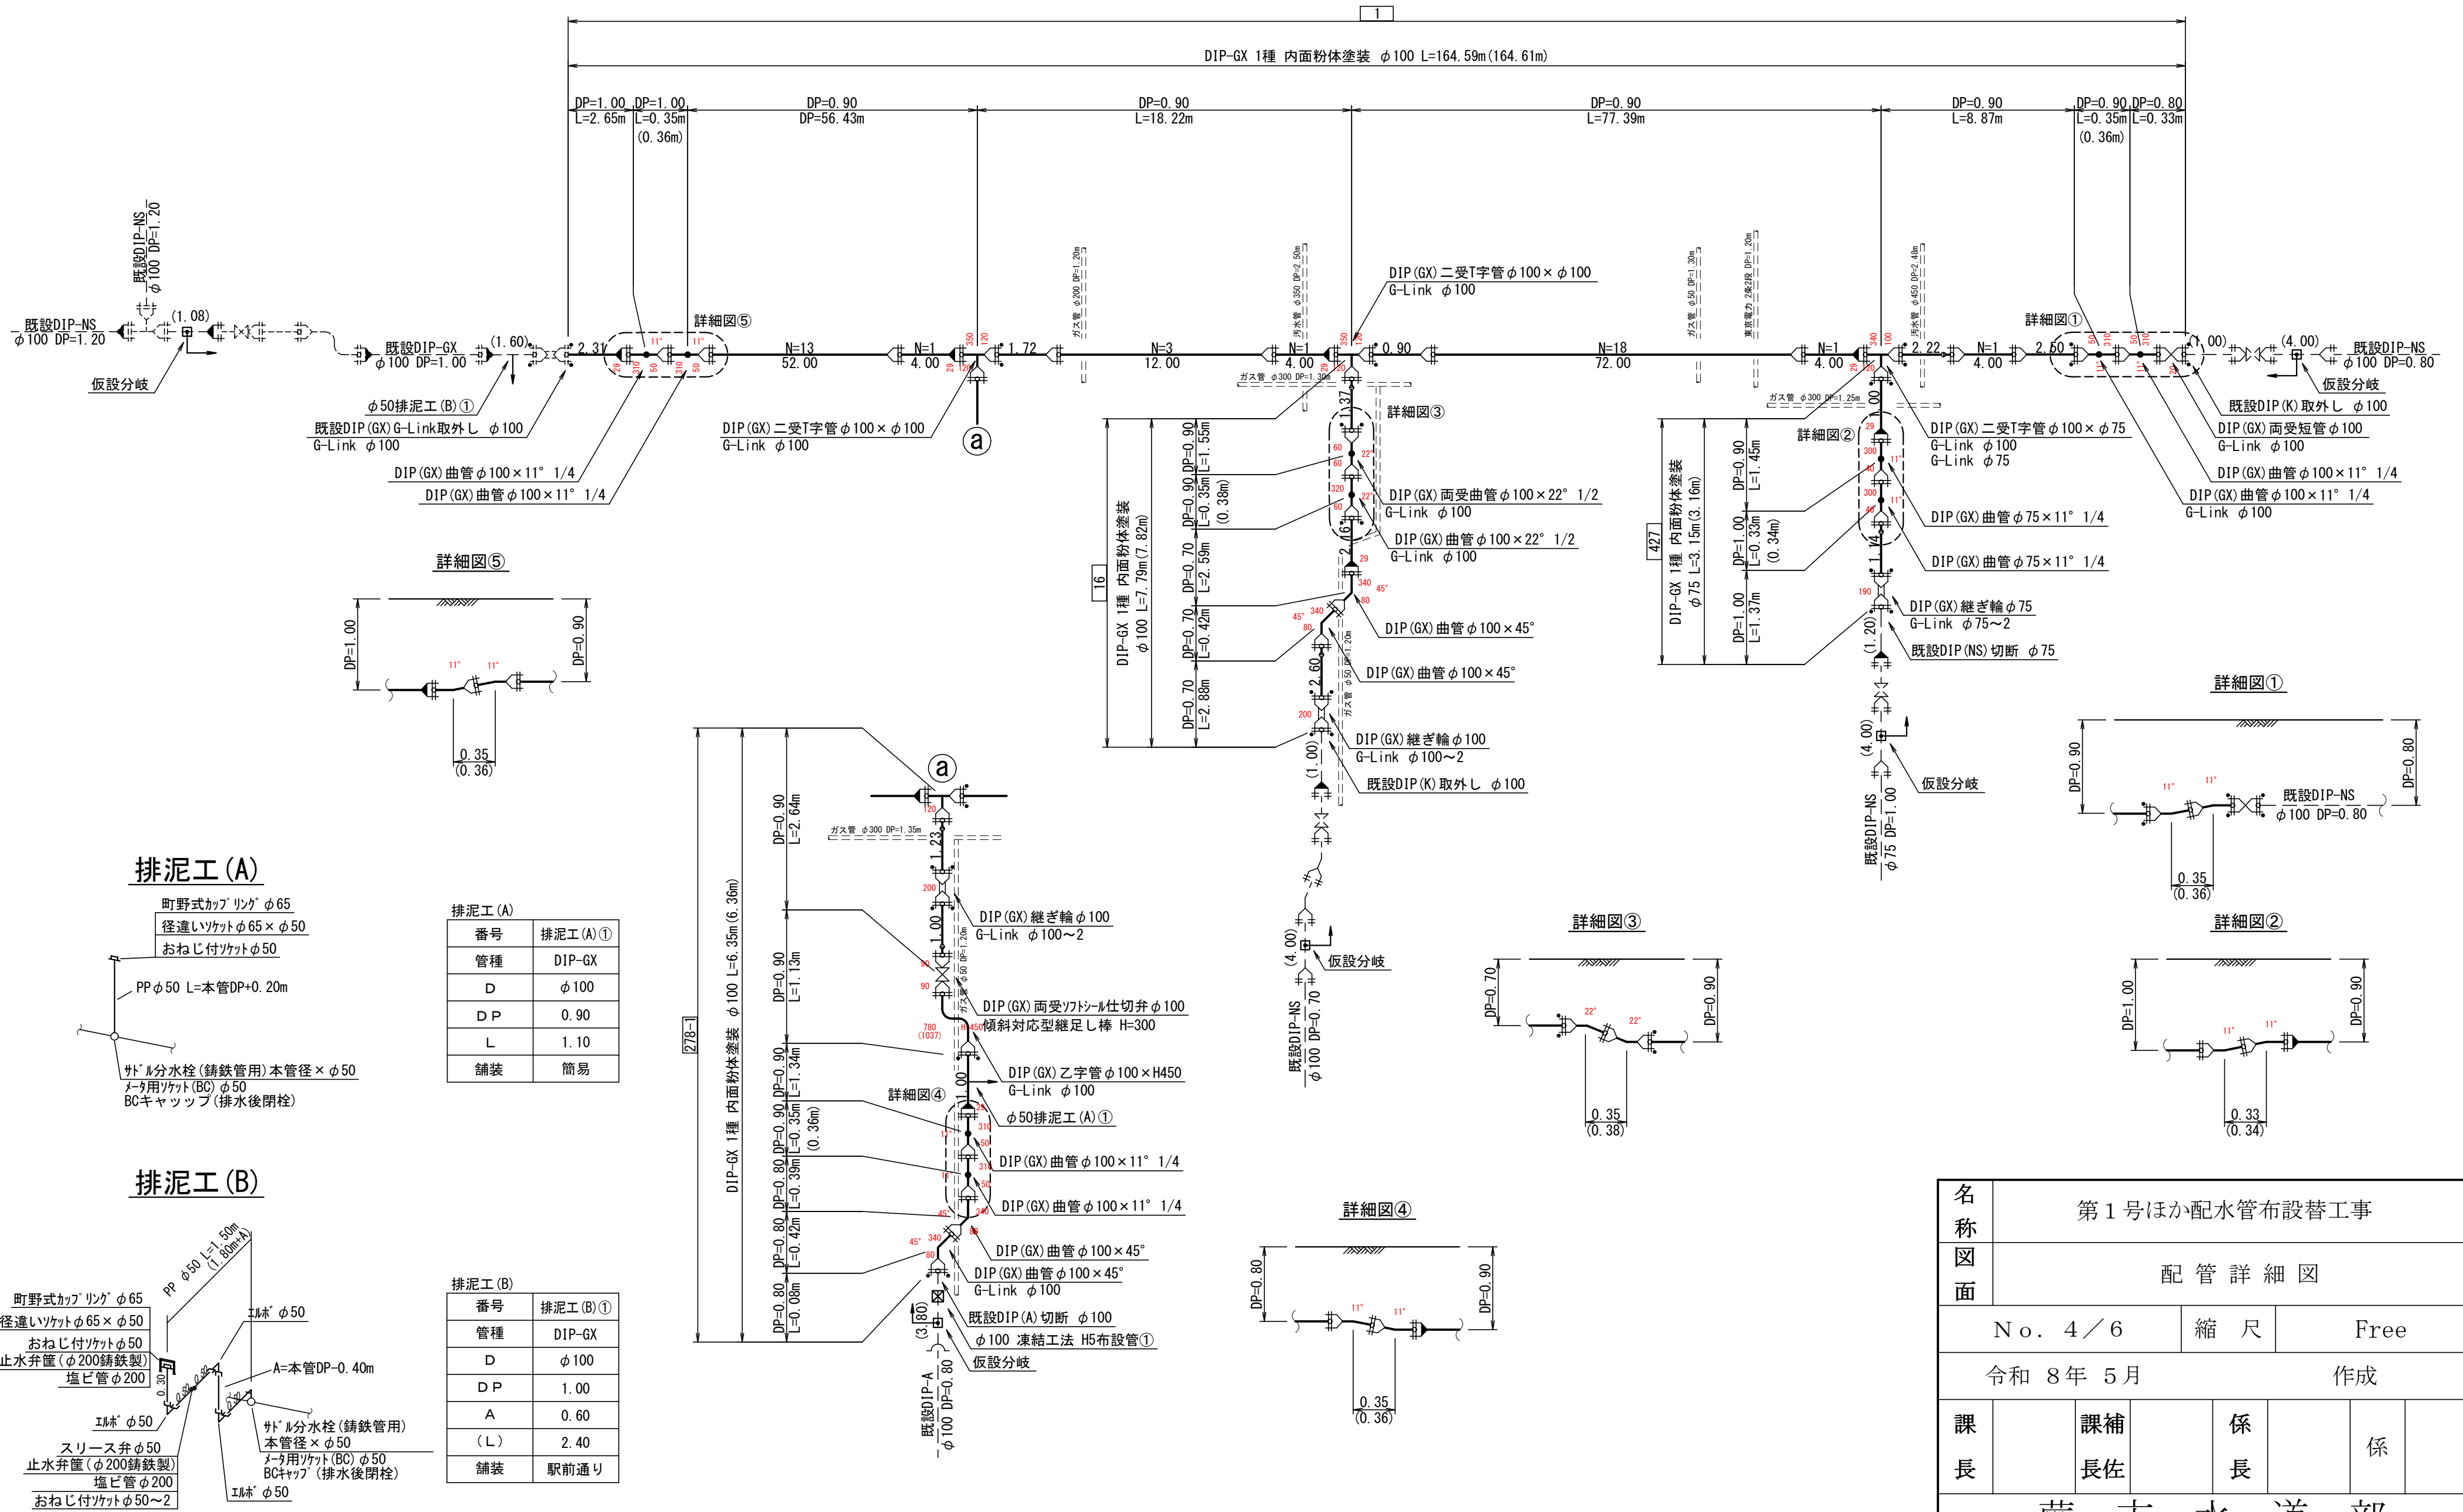
$$D - D'$$

$$E - E'$$


名称	第1号ほか配水管布設替工事						
図面	横断図						
No. 3／6			縮尺	1:100			
令和 8 年 5 月				作成			
課長		課補長佐		係長		係	
蕨市水道部							

配管詳細図 縮尺 FREE





名称	第 1 号ほか配水管布設替工事						
図面	配 管 詳 細 図						
No. 4／6			縮 尺		Free		
令和 8 年 5 月					作成		
課長		課補長佐		係長		係	
蕨 市 水 道 部							

復旧断面図 縮尺 1:20

本管・給水管 復旧断面図

駅前通り

簡易舗装(幅員4m)

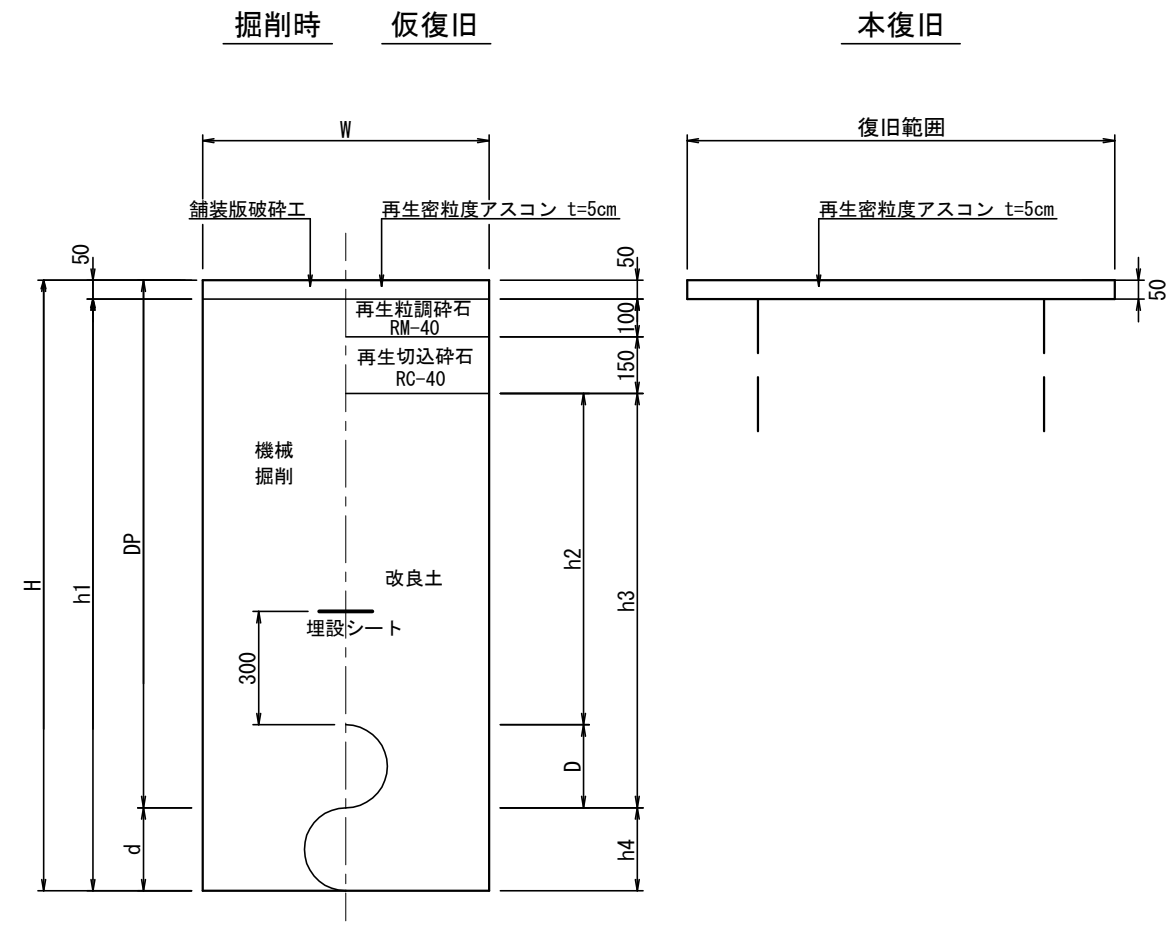
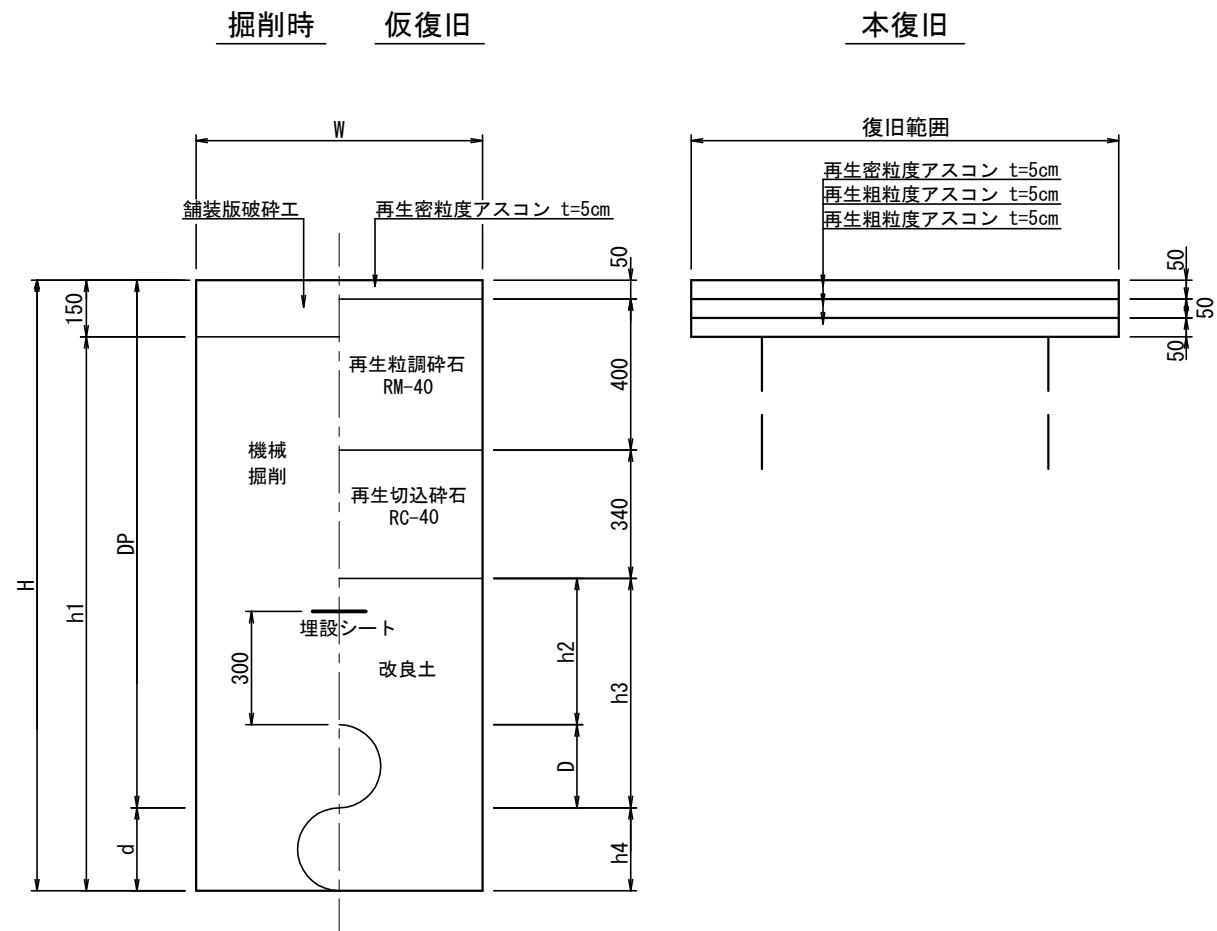


仮配管 復旧断面図

宅内給水管 復旧断面図

駅前通り

簡易舗装(幅員4m)

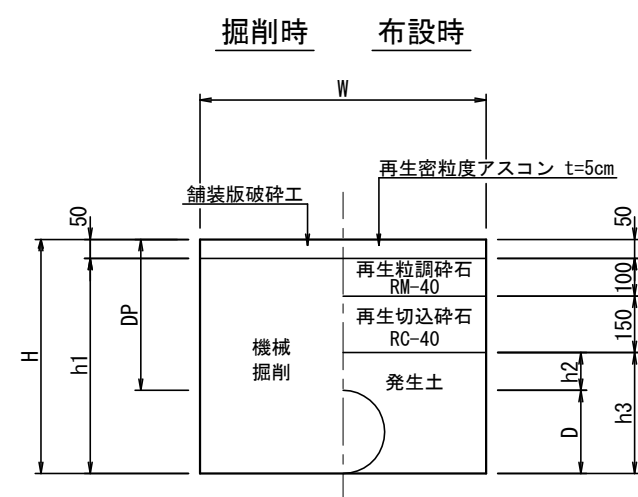
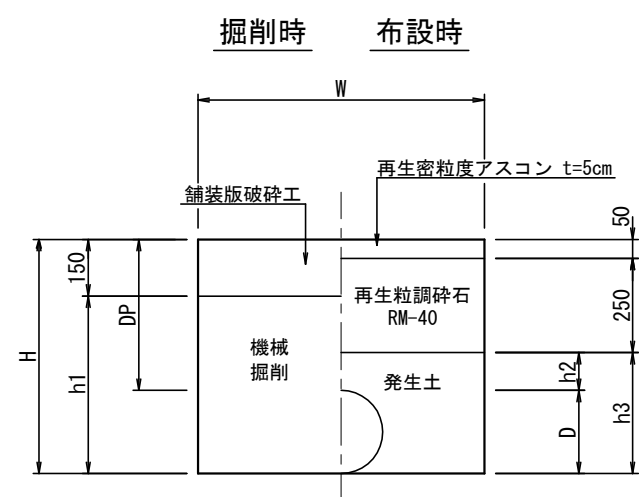


宅内As

宅内Co




掘削時 仮復旧

掘削時 仮復旧

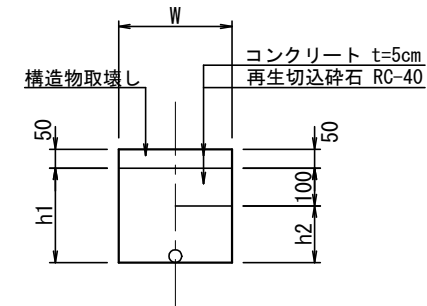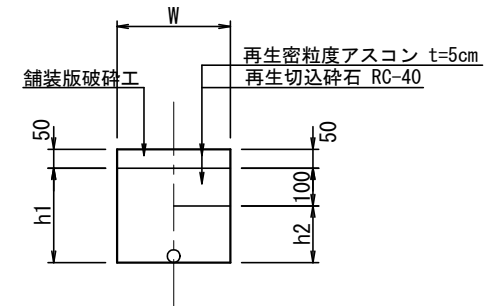


宅内土


掘削時 仮復旧

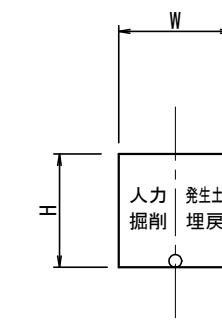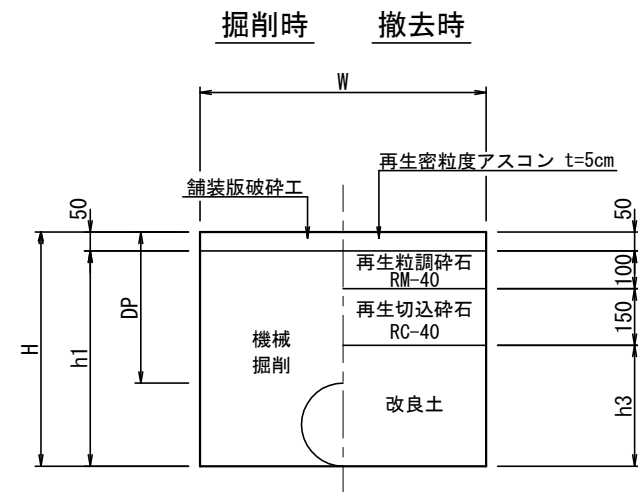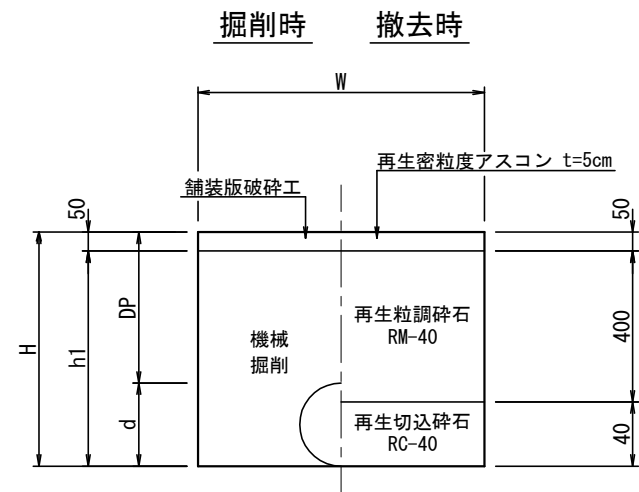

名称	第 1 号ほか配水管布設替工事						
図面	復 旧 断 面 図						
No. 5 / 6			縮 尺	1:20			
令和 8 年 5 月				作成			
課長		課補長佐		係長		係	
蕨 市 水 道 部							

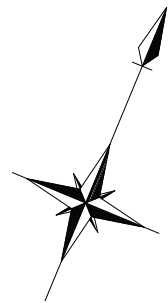

舖裝復旧平面図 縮尺 1:500

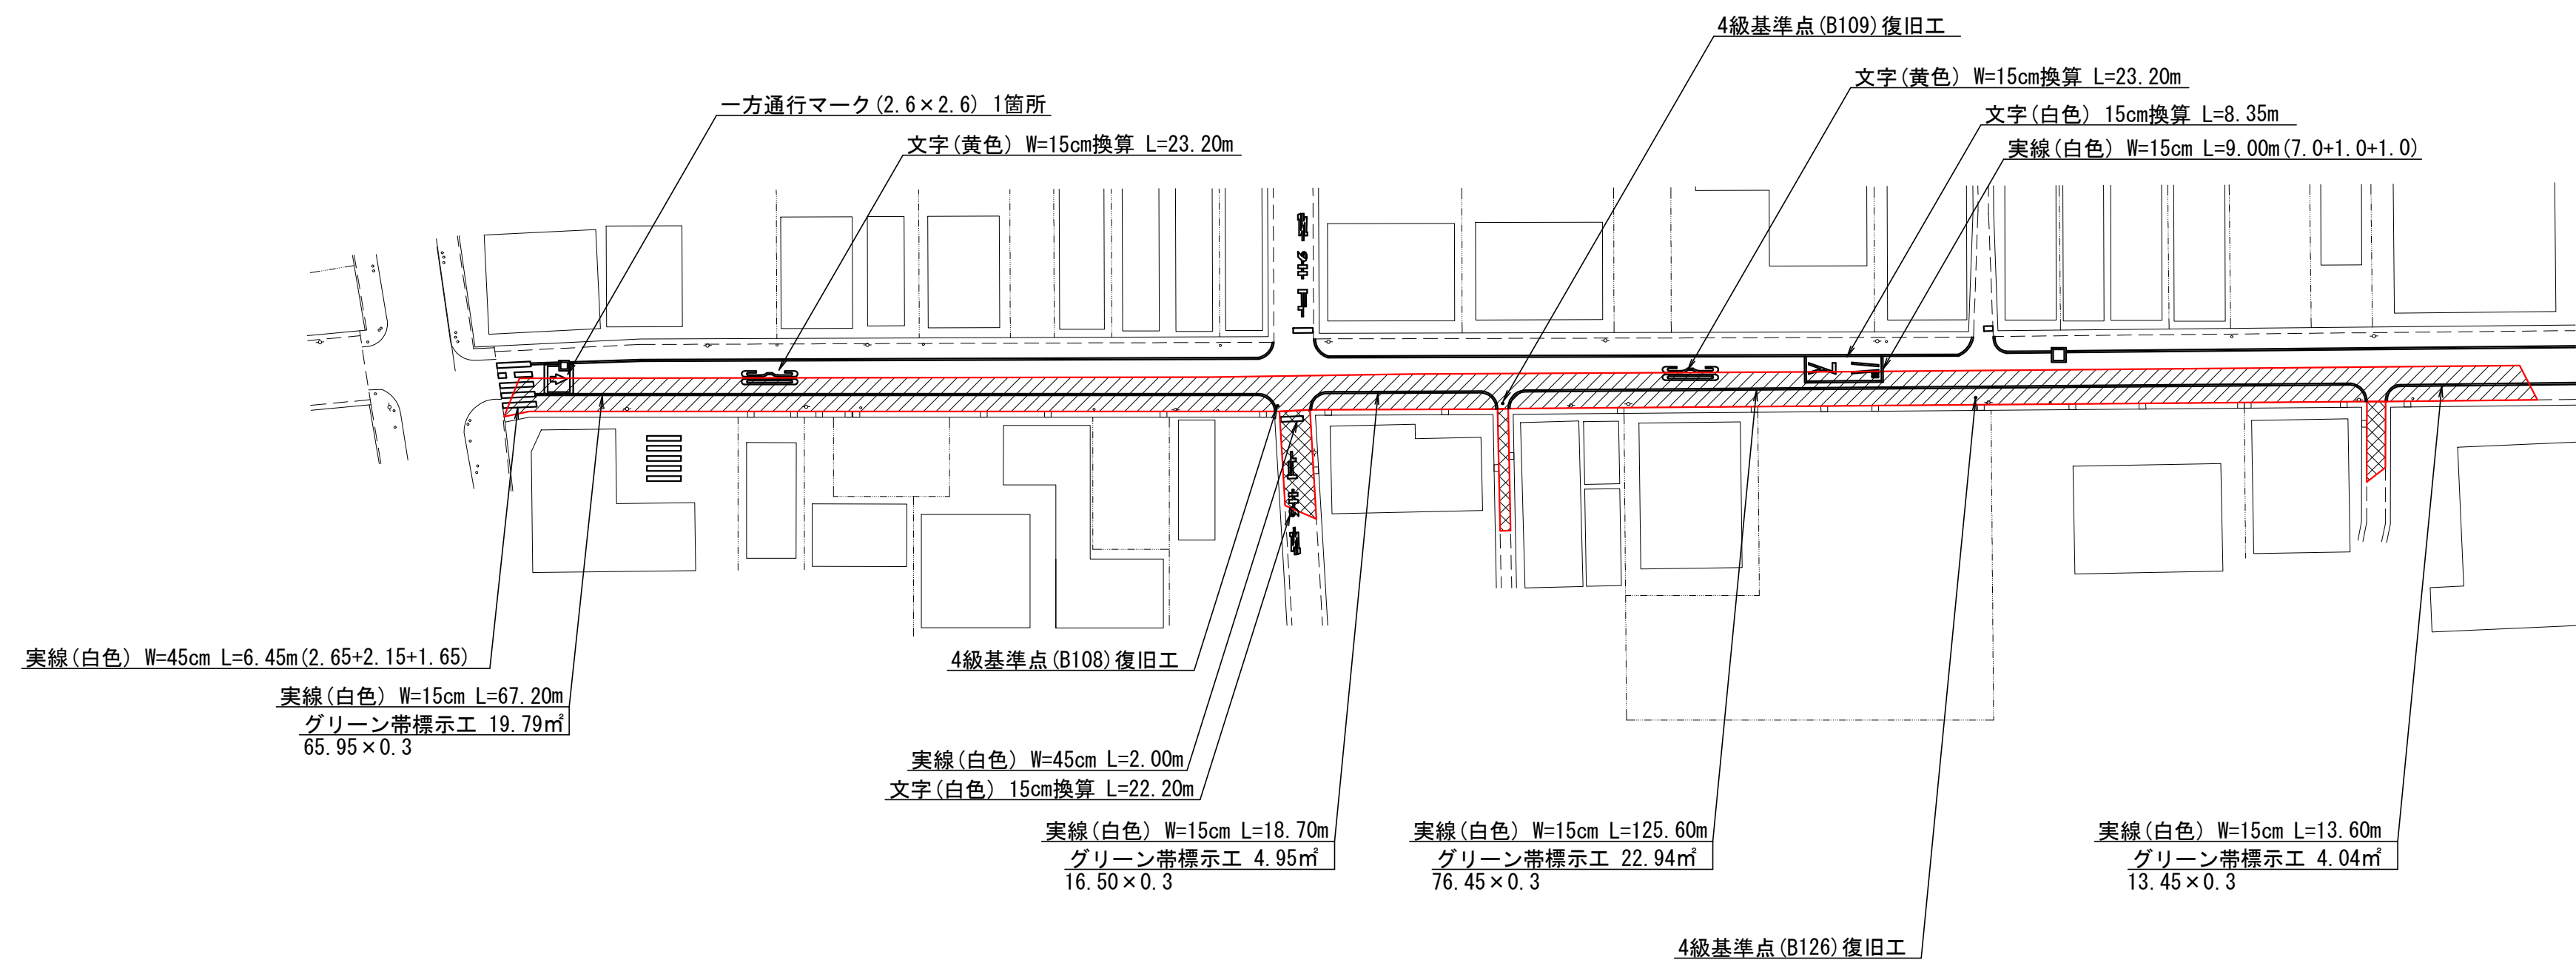

-  市道駅前通り
-  市道簡易舗装

名称	第 1 号ほか配水管布設替工事						
図面	舗装復旧平面図						
No. 6／6			縮尺		1:500		
令和 8 年 5 月					作成		
課長		課補長佐		係長		係	
蔵 市 水 道 部							