


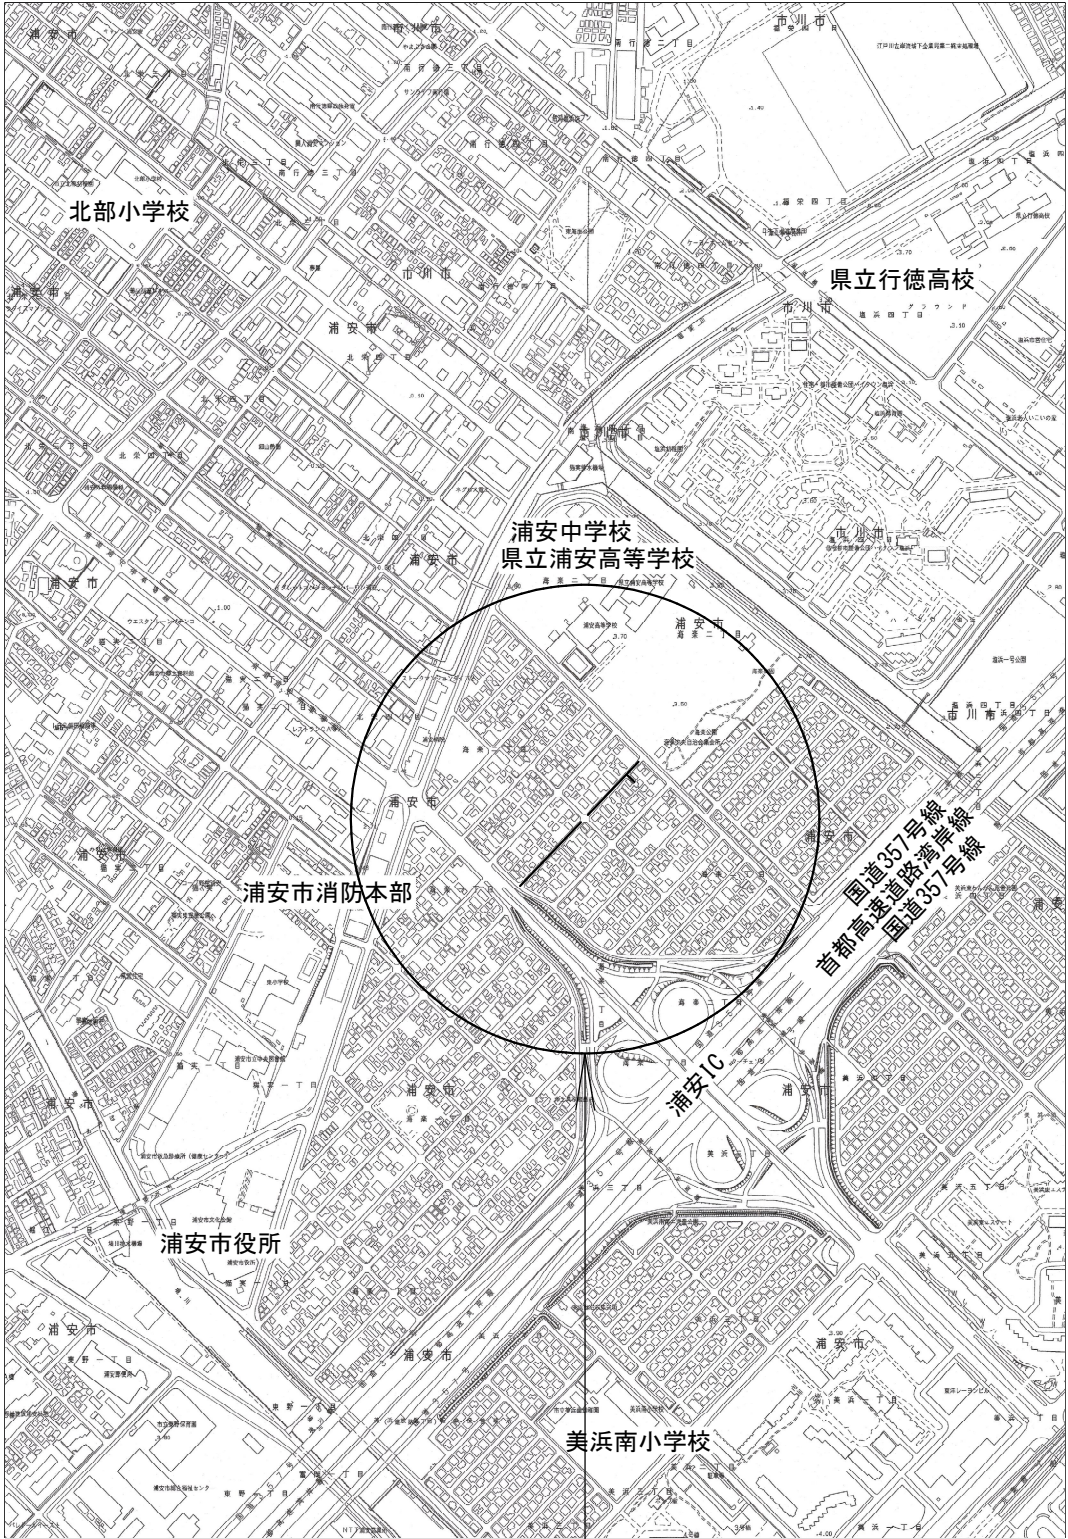


案内図 S=1:5,000



工事箇所
浦安市海楽2丁目10番地先



管網図 S=1:2,500

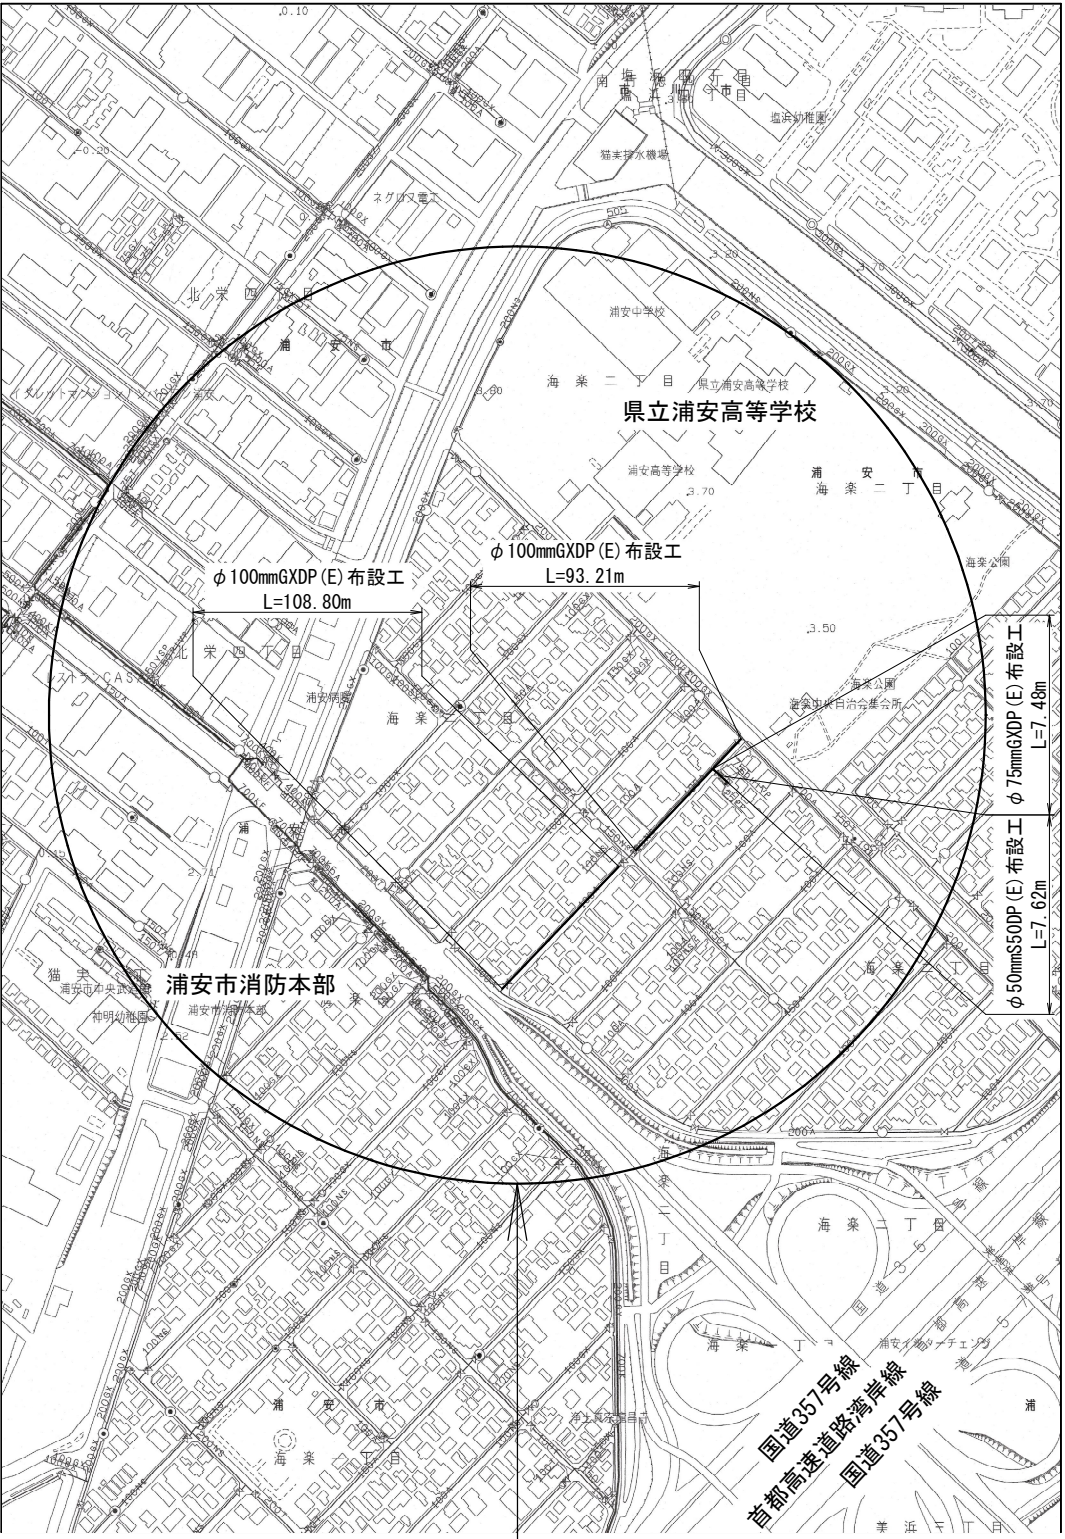

工事箇所
浦安市海楽2丁目10番地先
(B-12-14, 15)




図面目次

図面枚数	図面名称
8葉中1	案内図・管網図
8葉中2	布設集計表・平面図
8葉中3	横断面図
8葉中4	路面復旧図
8葉中5	配管参考図
8葉中6	付帯工平面図・付帯工構造図 付帯工数量集計表
8葉中7	給水切替平面図
8葉中8	給水切替一覧表(1/2)・宅地内復旧図

占用許可番号	許可年月日

工事 名称	浦安市海楽2丁目10番地先 配水管整備工事				
図面 名称	案内図・管網図				
図枚 面数	8 葉中 1		縮 尺	1:5,000-1:2,500	
完成 区記	年 月 日		工事番号	水市 8・9 第 13 号	
面番 整理 番号	B-12		千葉県企業局		
			施工業者		
所 長	次 長	課 長	設 計	製 図	
所 長	次 長	課 長	監 督	製 図	

平面図 S=1:500

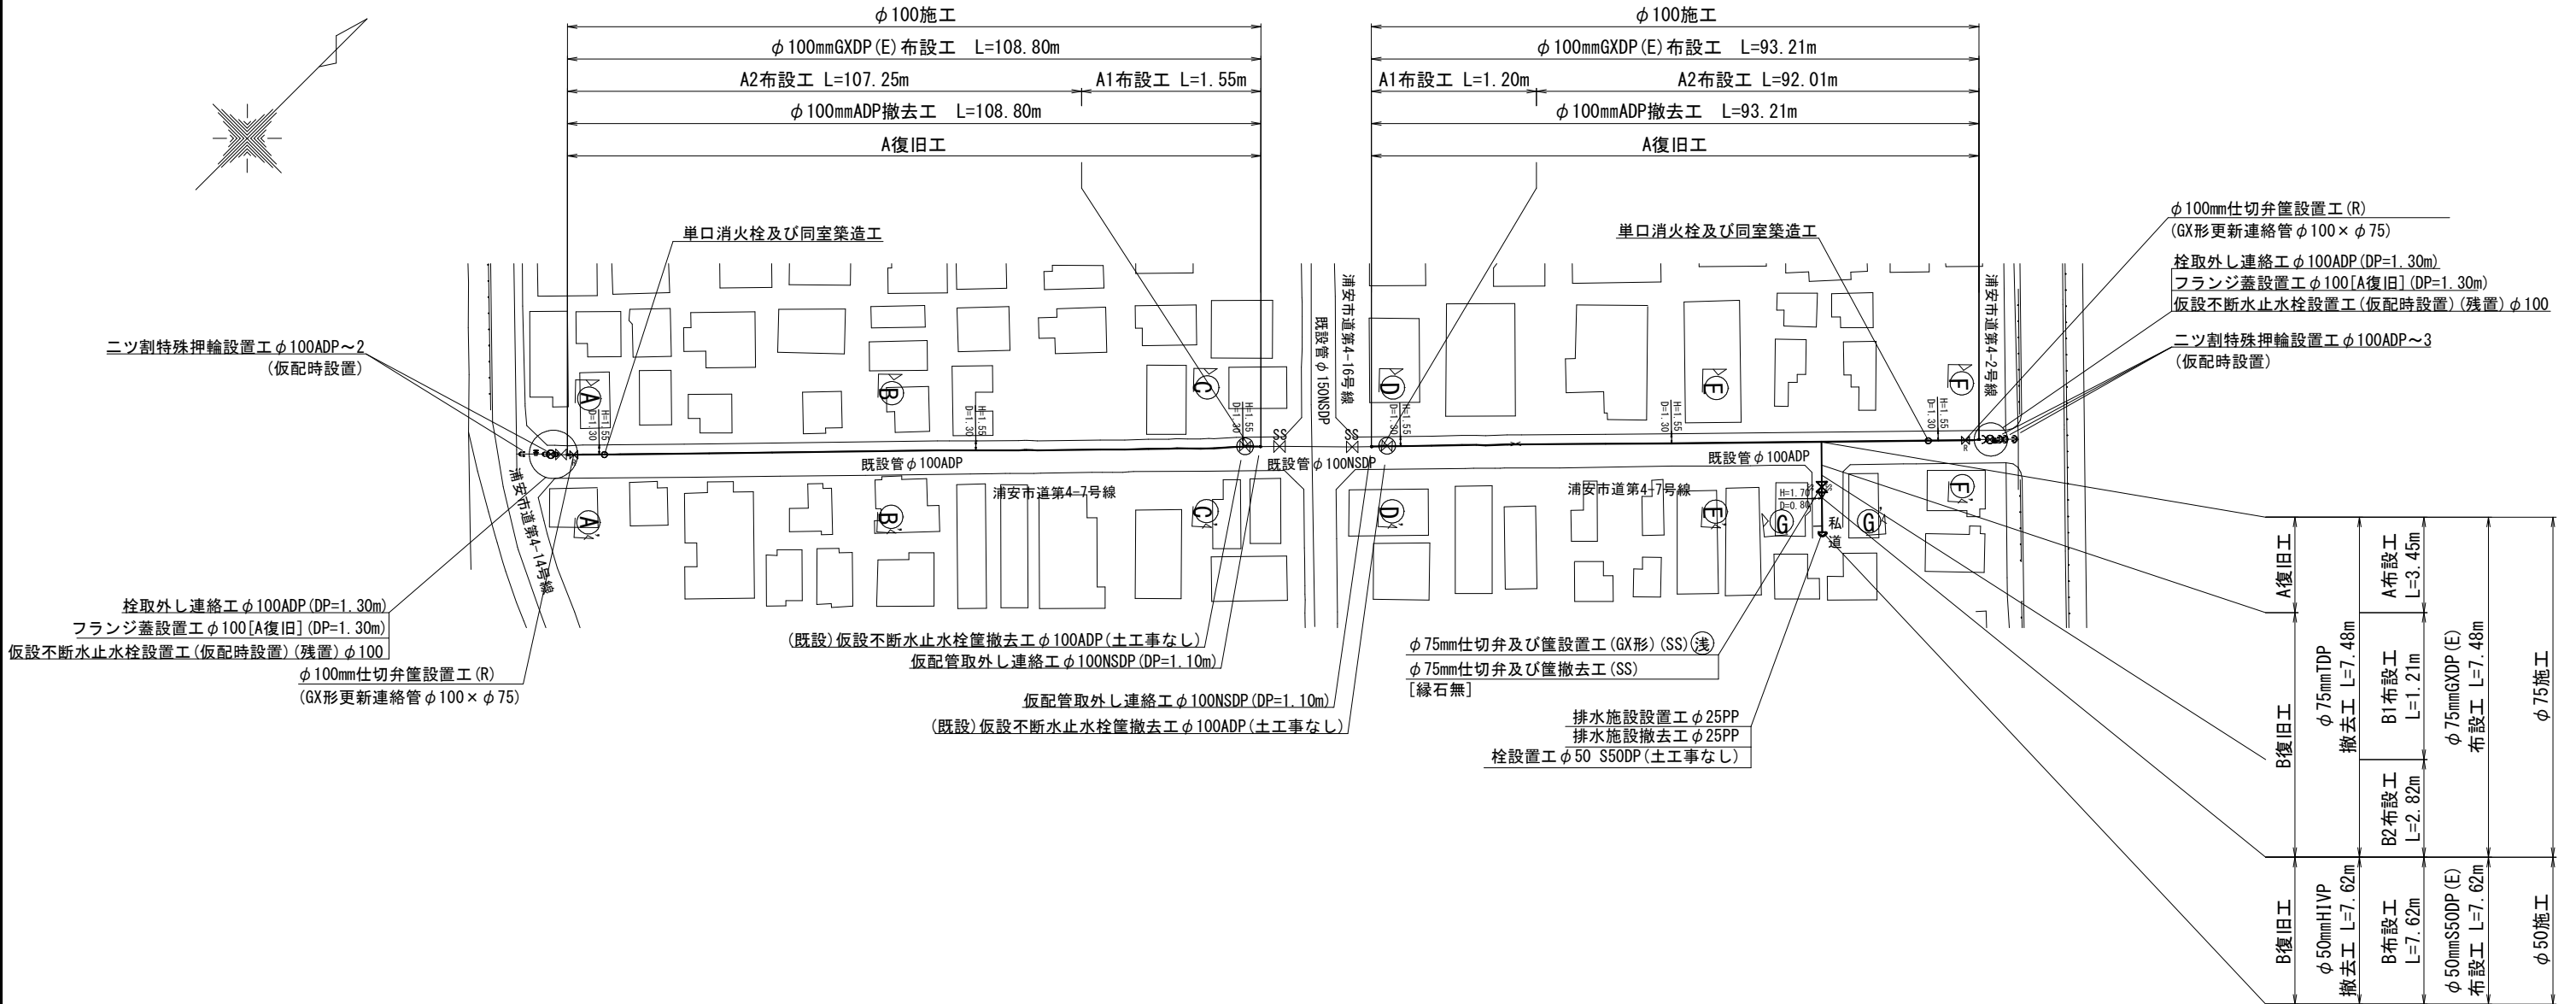

布 設 集 計 表

施工総延長	施工形態	布設工			新設管土被り	撤去工			既設管土被り	舗装種別	埋戻し材料	掘削形態	仕切弁		消火栓		備 考
		布設工	管種	延長		口径	管種	延長					設置	撤去	設置	撤去	
φ 50施工 φ 50mmS50DP (E) 布設 L=7.62m φ 50mmHIVP撤去 L=7.62m	屋間	B	S50DP	7.62	0.80	φ 50	HIVP	7.62	0.80	B	購入洗砂	機械					排水施設設置工 φ 25PP -1 排水施設撤去工 φ 25PP -1 栓設置工 φ 50 S50DP -1 (土工事なし)
φ 75施工 φ 75mmGXP (E) 布設 L=7.48m φ 75mmTDP撤去 L=7.48m	屋間	A	GXP	3.45	1.30	φ 75	TDP	3.45	1.30	A	購入洗砂	機械	1 (SS) (浅)	1 (SS) (縁石無)			
	屋間	B1	GXP	1.21	1.30	φ 75	TDP	1.21	1.30	B	購入洗砂	機械					
	屋間	B2	GXP	2.82	0.80	φ 75	TDP	2.82	0.80	B	購入洗砂	機械					
φ 100施工 φ 100mmGXP (E) 布設 L=202.01m φ 100mmADP撤去 L=202.01m	屋間	A1	GXP	2.75	1.10	φ 100	ADP	2.75	1.10	A	購入洗砂	機械	2 (R)	(単口)			栓取外し連絡工 (DP=1.30m) φ 100ADP (A復旧) -2 フランジ蓋設置工 (DP=1.30m) φ 100 (A復旧) -2 (既設) 仮設不断水止水栓筐撤去工 φ 100 -2 (土工事なし) 仮設不断水止水栓設置工 (残置) (DP=1.30m) φ 100ADP -2 (仮配時設置) 仮配管取外し連絡工 (DP=1.10m) φ 100NSDP (A復旧) -2 ニツ割特殊押輪設置工 (DP=1.30m) φ 100ADP -5 (仮配時設置)
	屋間	A2	GXP	199.26	1.30	φ 100	ADP	199.26	1.30	A	購入洗砂	機械					








※管被覆工
管路全線ポリエチレンスリーブ被覆工とする。
※ (浅) 仕切弁及び消火栓は浅層埋設対応型とする。

※消火栓はレジコン製土留、カラー鉄蓋を使用すること。
※ (R) はGX形更新連絡管を表す。

※明示シート布設工
管路全線に明示シートを布設する。

工 事 名 称	浦安市海薬2丁目10番地先		
図 面 名 称	布設集計表・平面図		
図 面 枚 数	8 葉 中 2 縮 尺	1:500	
完 成	年 月 日	工事番号	水市 8・9 第 13 号
区 画 記 号	B-12	千葉県企業局	
整 理 番 号		施工業者	
所 長	次 長	課 長	設 計
所 長	次 長	課 長	監 製
所 長	次 長	課 長	管 製

横断面図 S=1:50

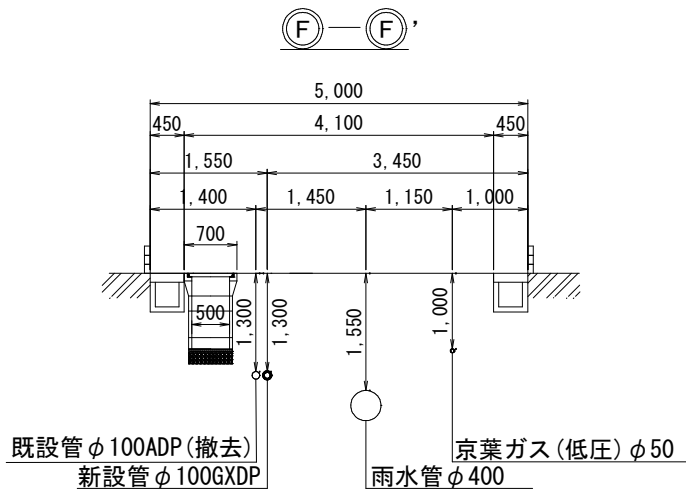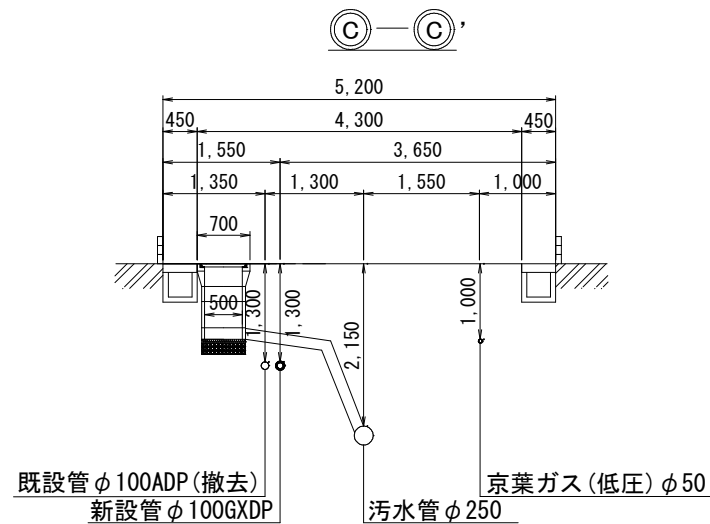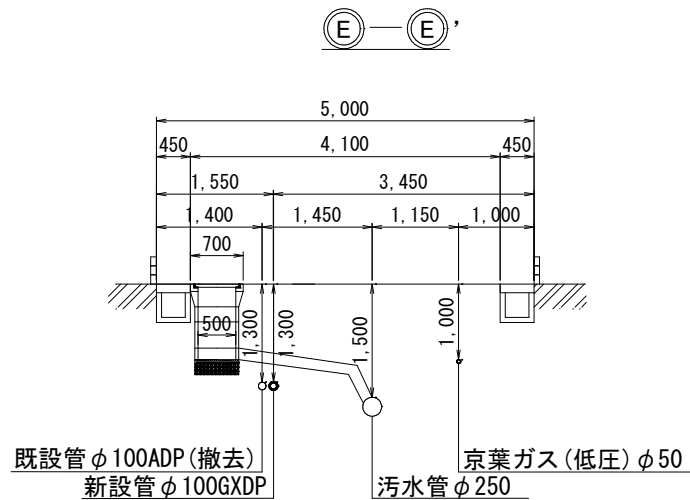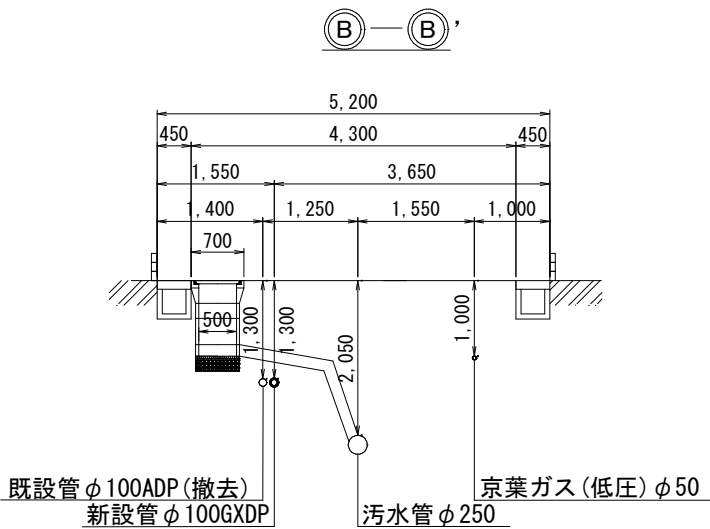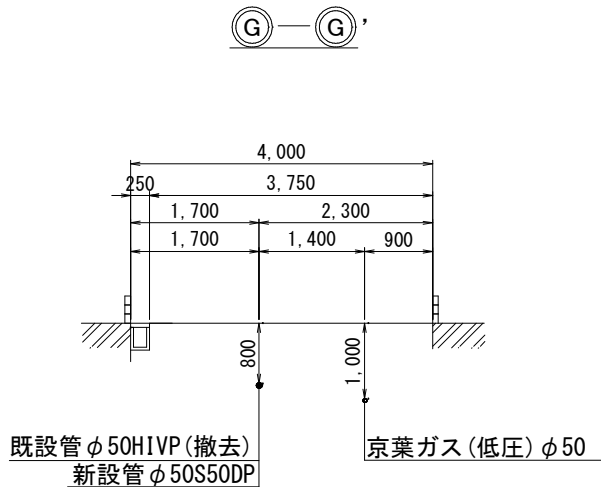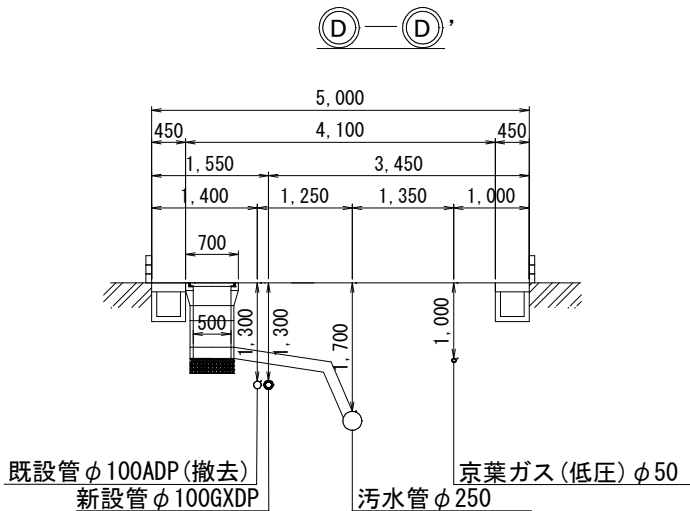
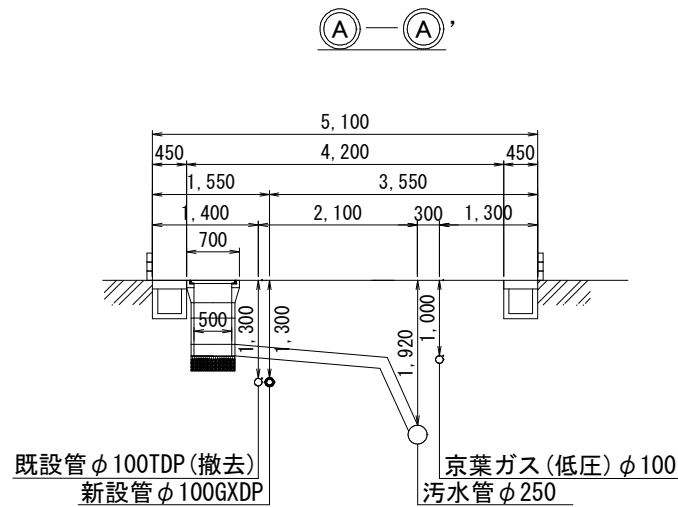


工 事 名 称	浦安市海楽2丁目10番地先				
図 面 名 称	配水管整備工事				
図 面 数	8 葉 中 3		縮 尺	1:50	
完 成	年 月 日		工事番号	水市 8・9 第 13 号	
区 画 号	B-12		千葉県企業局		
整 理 号			施 工 業 者		
所 長	次 長	課 長	設 計	製 図	
所 長	次 長	課 長	監 督	製 図	

路面復旧図 S=1:20



A 復 旧

(浦安市:復旧構造B)

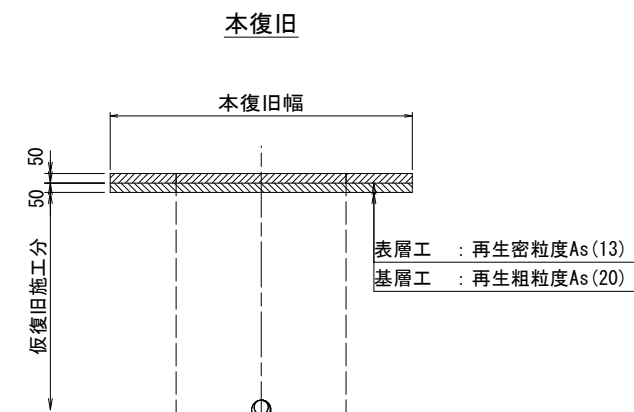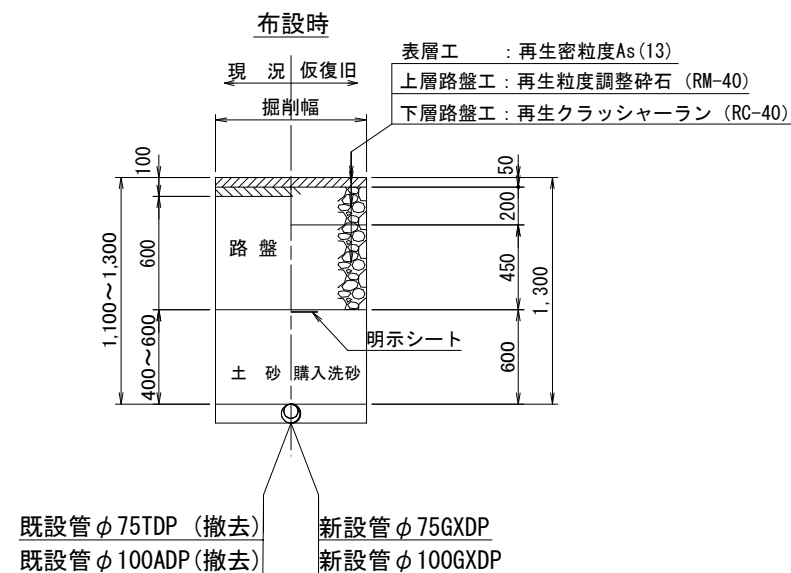


B 復 旧

(私道)

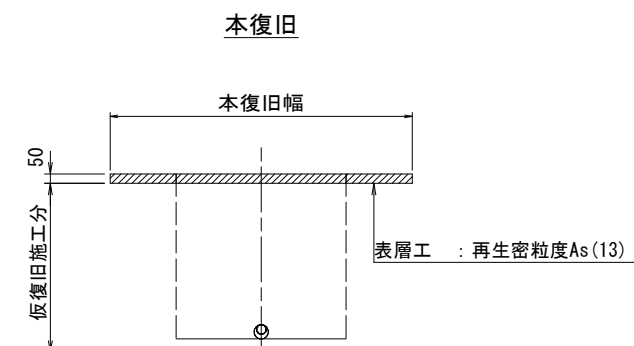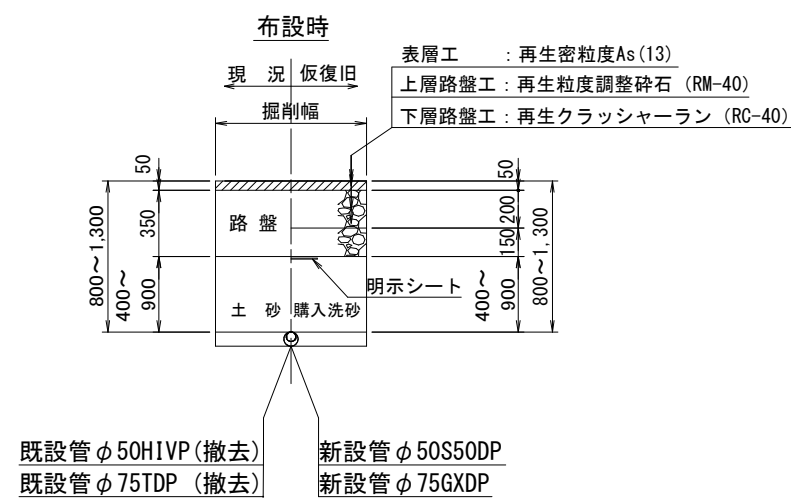


工 事 名 稱	浦安市海菜2丁目10番地先 配水管整備工事									
図 面 名 稱	路面復旧図									
図 面 数	8 葉 中 4		縮 尺		1:20					
完 成	年 月 日		工事番号		水市 8・9 第 13 号					
区 画 号	B-12		千葉県企業局							
整 理 号	施 工 業 者									
所 長	次 長	課 長	設 計	製 図						
所 長	次 長	課 長	監 督	製 図						


配管参考図 S=Free

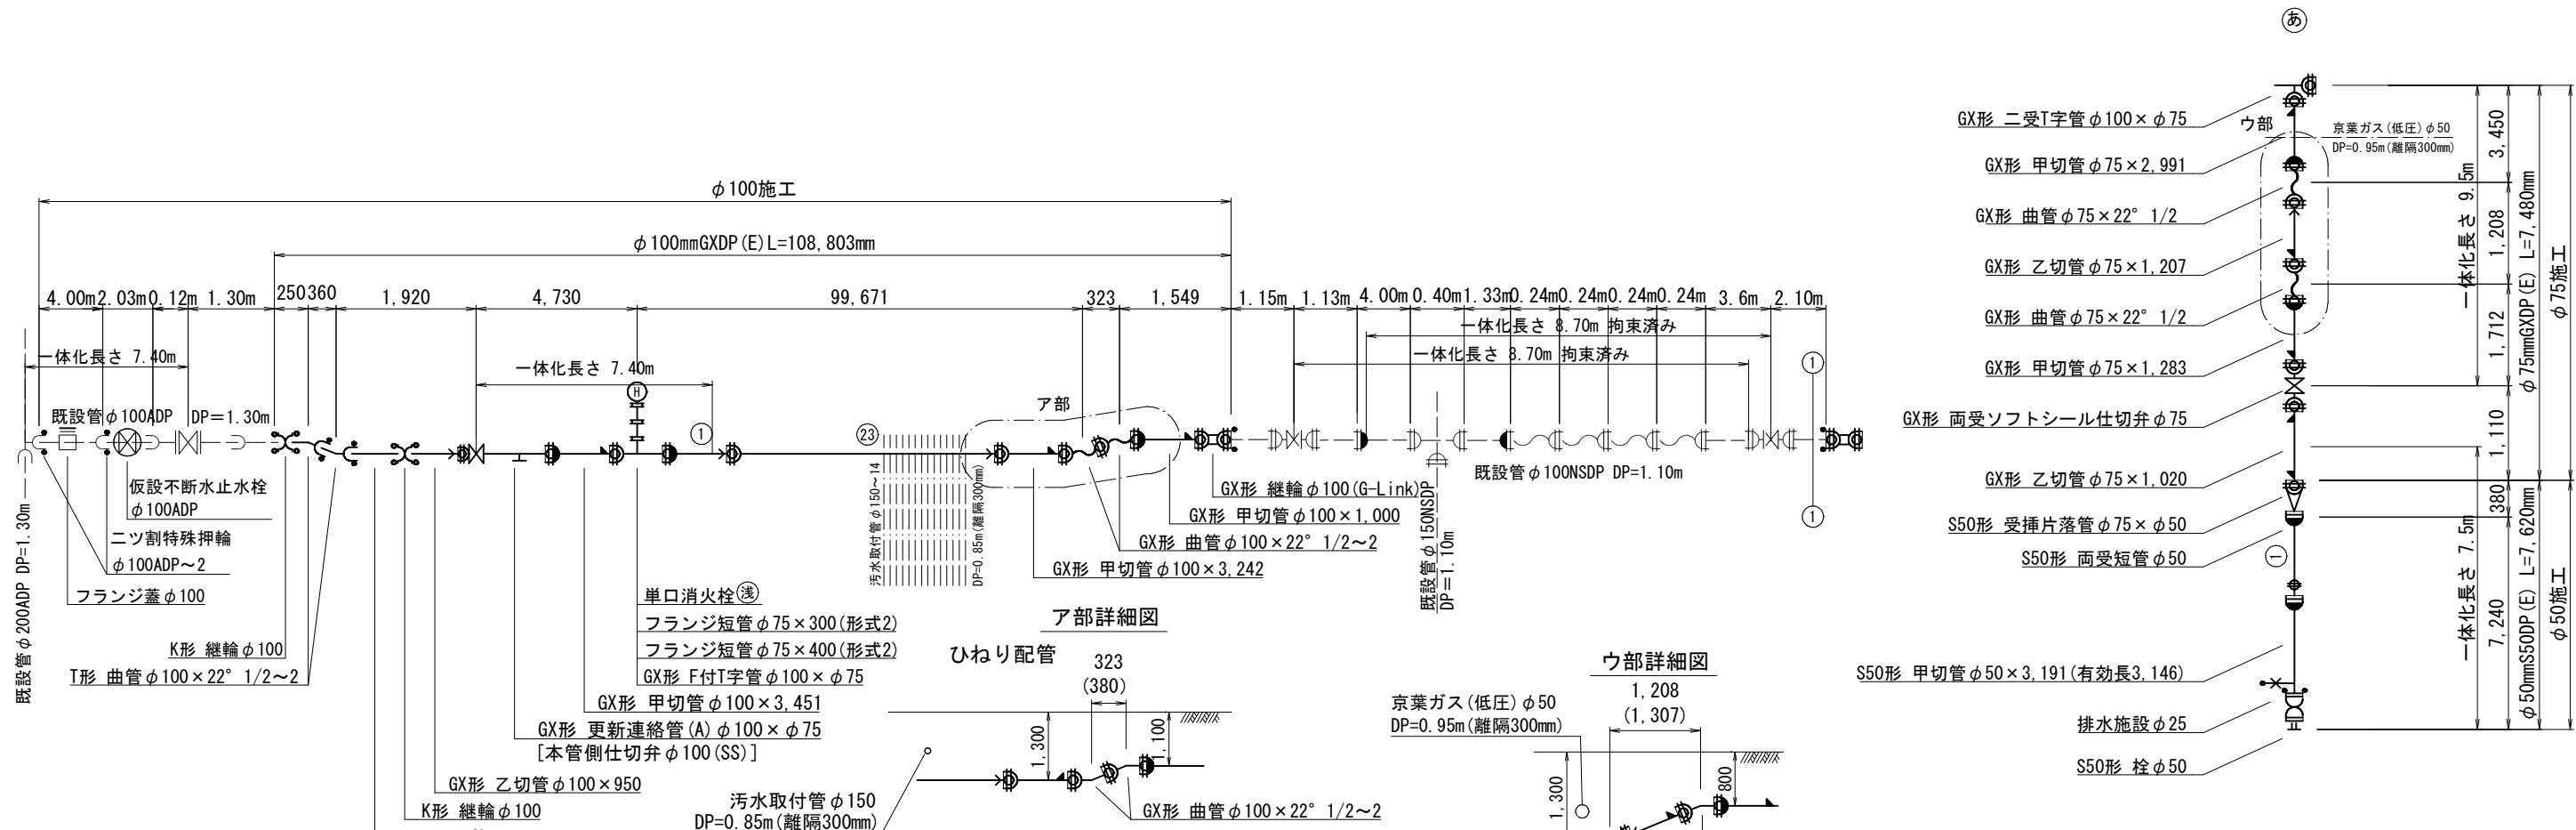

ア部詳細図

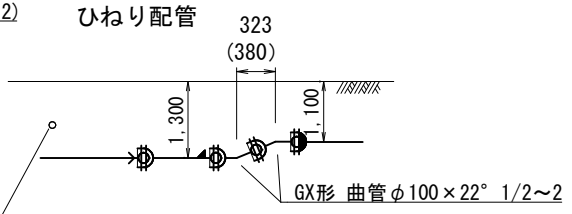

ウ部詳細図

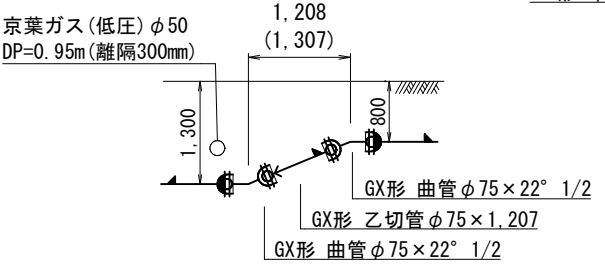

最小切管寸法 (GX形)

呼び径	甲	乙
GX形 φ75	700 mm	770 mm
GX形 φ100	720 mm	770 mm
S50形 φ50	660 mm	770 mm


(m)

(GX形) 一体化長さ (水圧1.3MPa)	φ50 D=0.8	φ75 D=0.8	φ100 D=1.3
管末・仕切弁	7.5	9.5	7.4
T字管	1.0	1.0	1.0
曲管22°以下	1.0	1.0	1.0
曲管22°を超え45°以下	-	1.0	1.0
曲管45°を超え90°以下	-	4.0	5.0


凡 例 (GX形)

	GX形ダクタイル鋳鉄管									
	GX形ダクタイル鋳鉄管(ライナー使用)									
	挿口リング加工									
	溝切加工									
	制作時挿口加工済み									
	G-Link									
ライナー使用による延び代										
	<table><tr><td>φ 50</td><td>—</td><td>37mm</td></tr><tr><td>φ 75</td><td>—</td><td>29mm</td></tr><tr><td>φ 100</td><td>—</td><td>29mm</td></tr></table>	φ 50	—	37mm	φ 75	—	29mm	φ 100	—	29mm
φ 50	—	37mm								
φ 75	—	29mm								
φ 100	—	29mm								
継ぎ輪挿口間隔の寸法										
	<table><tr><td>φ 50</td><td>—</td><td>220mm</td></tr><tr><td>φ 75</td><td>—</td><td>190mm</td></tr><tr><td>φ 100</td><td>—</td><td>200mm</td></tr></table>	φ 50	—	220mm	φ 75	—	190mm	φ 100	—	200mm
φ 50	—	220mm								
φ 75	—	190mm								
φ 100	—	200mm								

工 事 名 称	浦安市海楽 2 丁目 1 0 番地先				
図 面 名 称	配水管整備工事				
図 面 枚 数	8 葉 中 5		縮 尺	Free	
完 成	年 月 日	工事番号	水市 8・9 第 13 号		
区 面 記 号	B-12		千葉県企業局		
登 理 号			施 工 業 者		
所 長	次 長	課 長	設 計	製 図	
所 長	次 長	課 長	監 督	製 図	

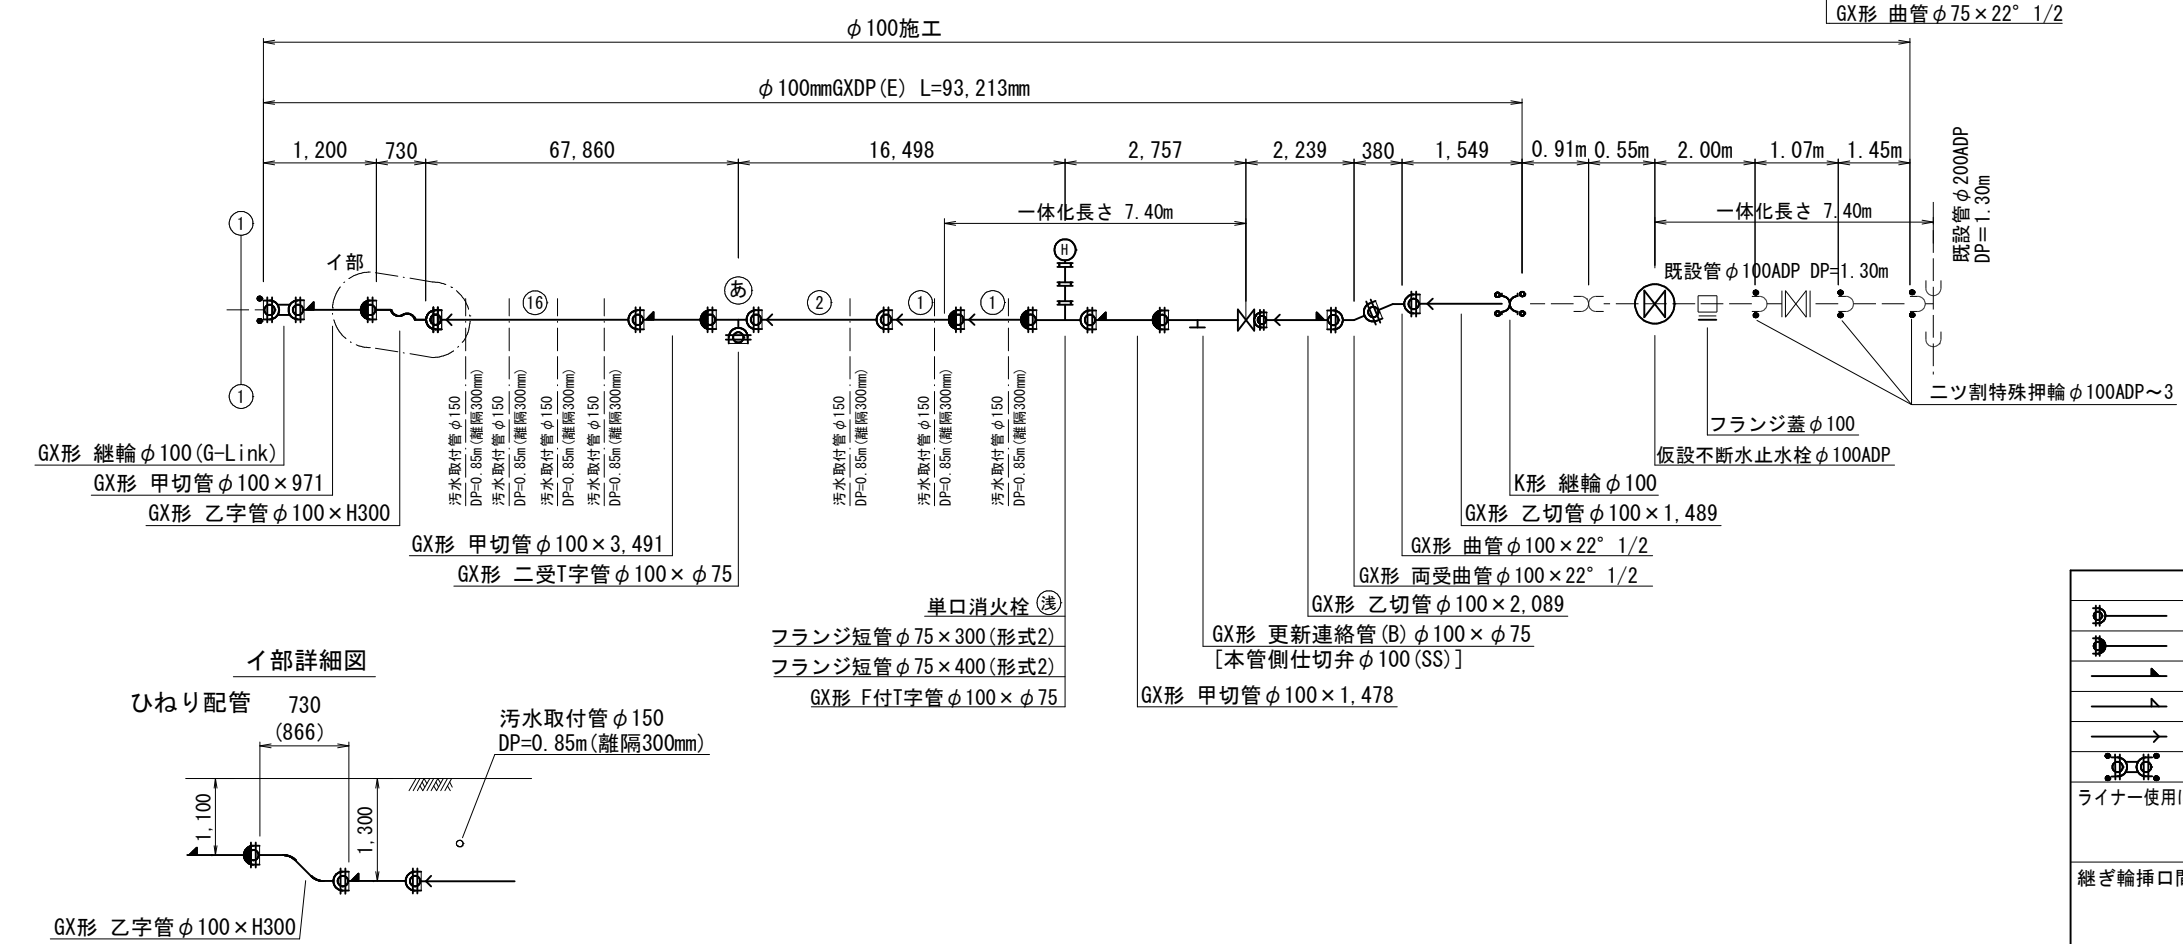

イ部詳細図

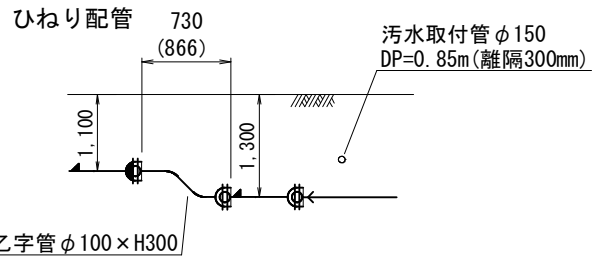



付帯工平面図 S=1:500



付帯工構造図

U型側溝 S=1:10
(350)

側溝蓋 S=1:10
(路側用)

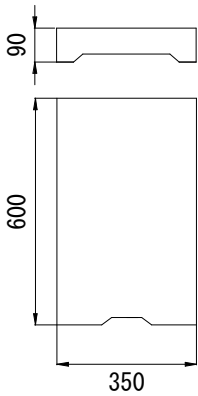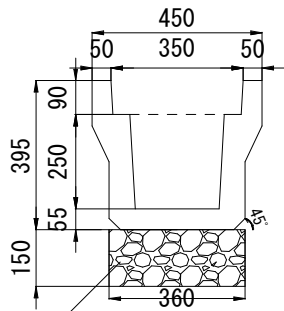

砕石基礎工(再生クラッシャーランRC-40)

U型側溝 (350) 材料表

名 称	規 格 ・ 寸 法	単位	数 量	摘 要
U型側溝	L=600 125kg	本	16.7	(再 用)
側溝蓋	L=600 45kg	本	16.7	(再 用)
砕石基礎工	再生クラッシャーランRC-40	m ²	3.60	


(10m当り)

付帯工数量集計表 S=Free

施 工	施工 形態	工 種	単位	数 量	備 考
φ75施工		U型側溝撤去・設置工	m	1.8	

工 事 名 称	浦安市海菜2丁目10番地先 配水管整備工事				
図 面 名 称	付帯工平面図・付帯工構造図 付帯工数量集計表				
図 面 枚 数	8 葉 中 6	縮 尺		図 示	
完 成 日	年 月 日	工事番号	水市 8・9 第 13 号		
区 画 記 号	B-12	千葉県企業局			
整 理 番 号		施工業者			
所 長	次 長	課 長	設 計	製 図	
所 長	次 長	課 長	監 督	製 図	
所 長	次 長	課 長	管 理	製 図	

給水切替平面図 S=1:500

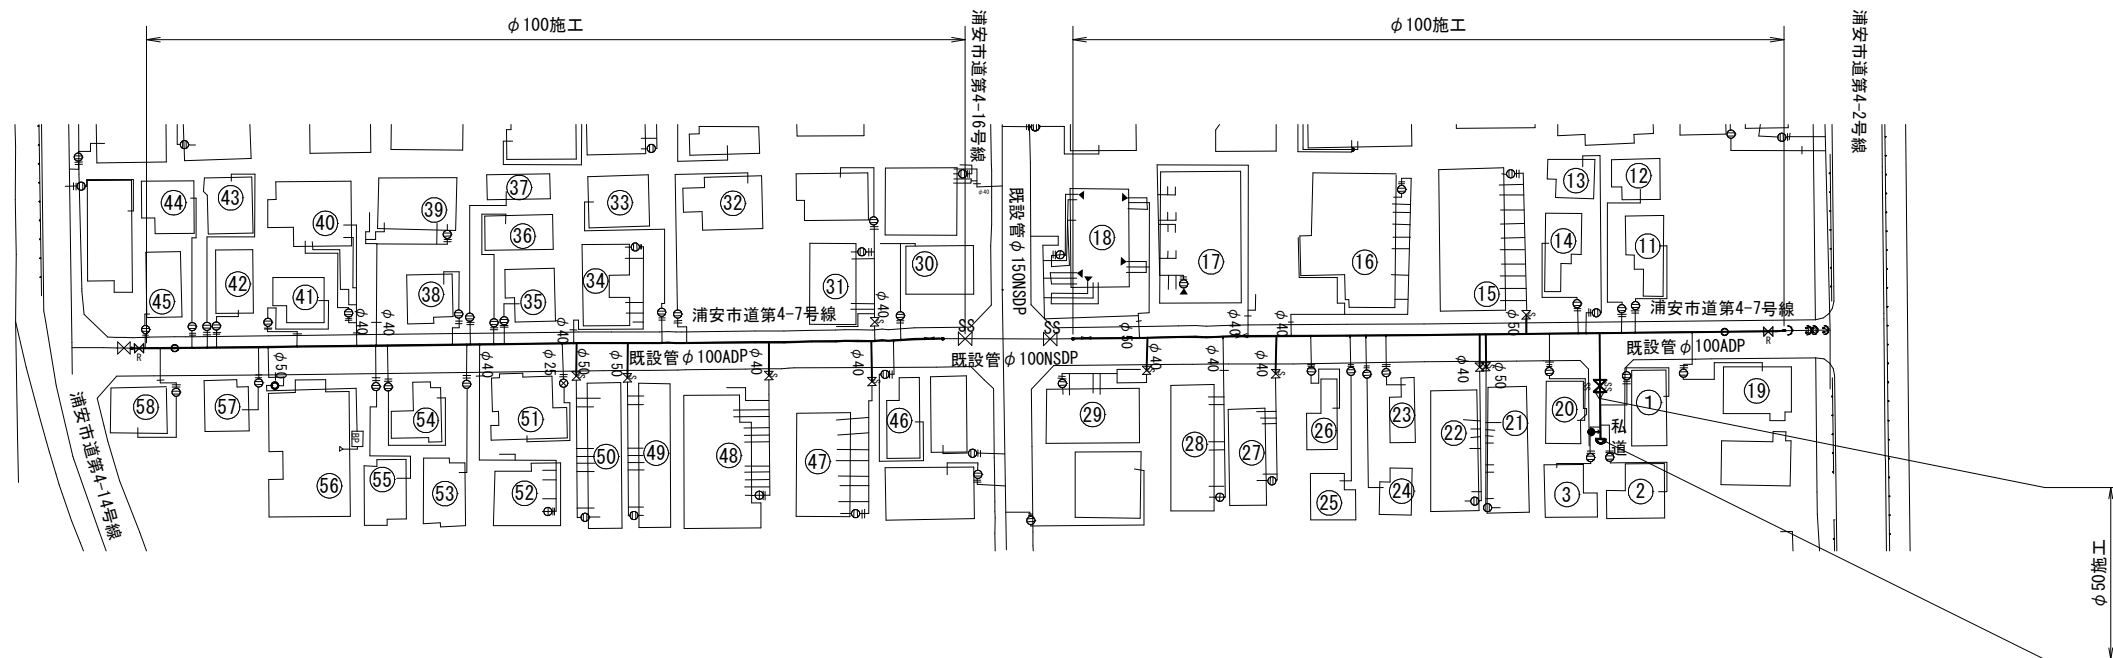

給水切替一覽表 (1/2) S=Free

[illegible]


分岐材料集計表(φ50 施工)

品名	口径	数量
サドル分水栓(DIP)	φ 50 × φ 25	3 個

宅内状況記入記号 [φ100施工]

As	アスファルト				As	
Co	コンクリート				Co	9
タ	タイル				タ	
	1	床タイル張工	1	100角平		
			2	152角平		
	2	床モザイクタイル(ユニット)張工	3	25角平		
			4	50角平		
土	土砂				土	
	インターロッキング					

宅地内復旧図 S=1:20

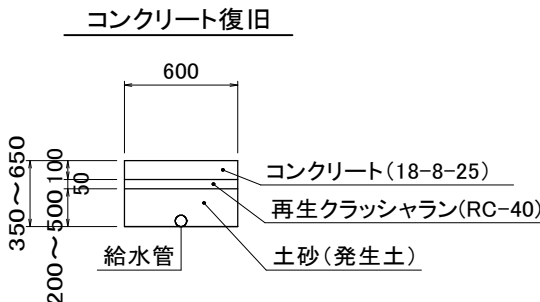

工事 名称	浦安市海菜2丁目10番地先 配水管整備工事				
図面 名称	給水切替平面図 給水切替一覽表(1/2)・宅地内復旧図				
図枚 面数	8	葉中	7	縮尺	図示
完成 年月日	年	月	日	工事番号	水市8・9第13号
区 記 面 号	B-12		千葉県企業局		
整 理 号	施工業者				
所 長 係	次 長 係	課 長 係	股 長 係	製 図 係	
所 長 係	次 長 係	課 長 係	監 督 係	製 図 係	


給水切替一覽表(2/2) S=Free

[illegible]分岐材料集計表(φ100 施工)

品名	口径	数量
サドル分水栓(DIP)	φ 100 × φ 25	29個
割T字管(SF型)	φ 100 × φ 50	19個

工事名称	浦安市海楽2丁目10番地先 配水管整備工事				
図面名称	給水切替一覽表 (2/2)				
図枚数	8 葉中 8	縮尺	Free		
完成日	年 月 日	工事番号	水市 8・9 第 13 号		
面数 区記	B-12		千葉県企業局		
理号 番書			施工業者		
所長	次長	課長	股長	製図	
長	長	長	計	製図	
長	次長	課長	監	製図	
長	長	長	管	製図	

仮配管平面図 S=1:500

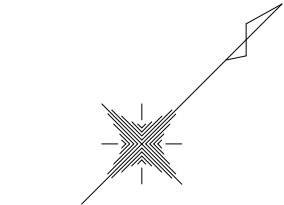

仮配管工集計表

施工	仮配管工	仮配管口径	延長 (m)	舗装種別	連絡箇所	仮設仕切弁		備考
						設置	撤去	
φ50施工	A	φ50	2.85	A				
	B	φ50	12.25	B		1	1	
φ100施工	A	φ100	202.01	A	ア、イ、ウ、エ	4	4	仮配管連絡工 (DP=1.10m) [A復旧] φ100NSDP×φ100 -2
								単独栓設置工 (DP=1.30m) [A復旧] φ100ADP -2
								不断水連絡工 (DP=1.30m) [A復旧] φ100ADP×φ100 -2
								仮設不断水止水栓設置工 (DP=1.30m) [A復旧] φ100ADP -2
								ニツ割特殊押輪設置工 (DP=1.30m) [A復旧] φ100ADP -5

※ 安全対策工
安全対策工の仮設の設置箇所及び方法は、
施工業者が検討し実施する。

※ 仮配管使用材料
φ100以下 SGP-VB又はSGP-PBとする。

※ 洗浄用ﾄﾞﾚｰﾝは適所設置すること。
※ A仮配管工の舗装切断は掘削の両側とする。








仮配管連絡材料タイプ別集計表

施工	施工形態	連絡箇所	タイプ	既設管口径	仮配管口径
φ100施工	昼間	ア、エ	H	φ100	φ100
φ100施工	昼間	イ、ウ	D	φ100	φ100

仮配管施工図 (参考図)

工 事 名 称	浦安市海楽2丁目10番地先 配水管整備工事				
図 面 名 称	仮配管工集計表 仮配管平面図				
図 面 枚 数	6 葉 中 1	縮 尺	1:500		
完 成 日	年 月 日	工事番号	水市 8・9 第 13 号		
区 画 記 号	B-12		千葉県企業局		
整 理 番 号	施 工 業 者				
所 長	次 長	課 長	設 計	監 製	
所 長	次 長	課 長	監 督	製 図	
所 長	次 長	課 長	管 理	製 図	


仮配管横断面図 S=1:50

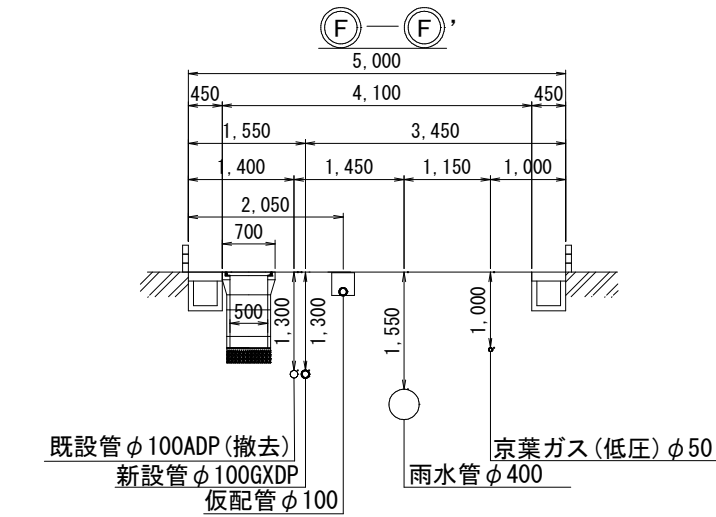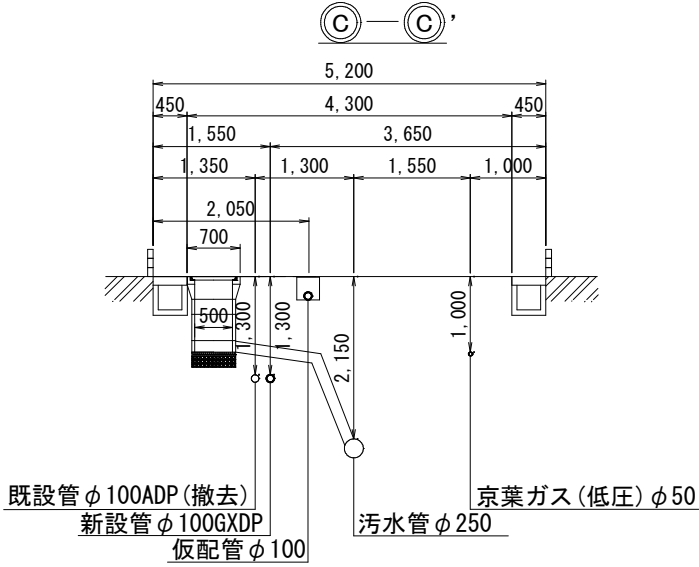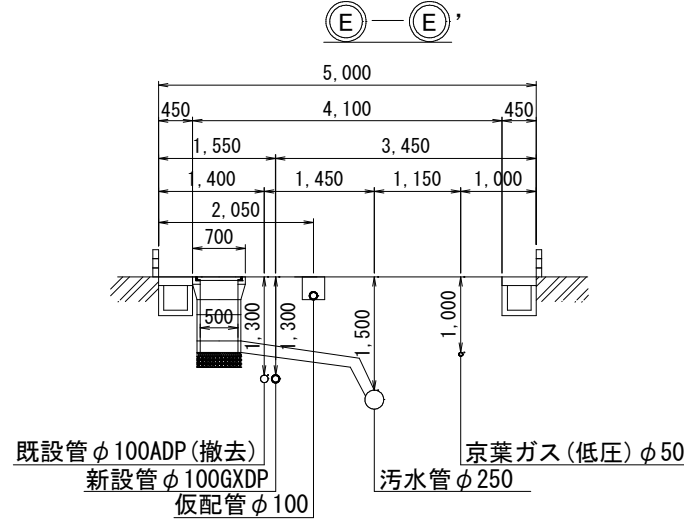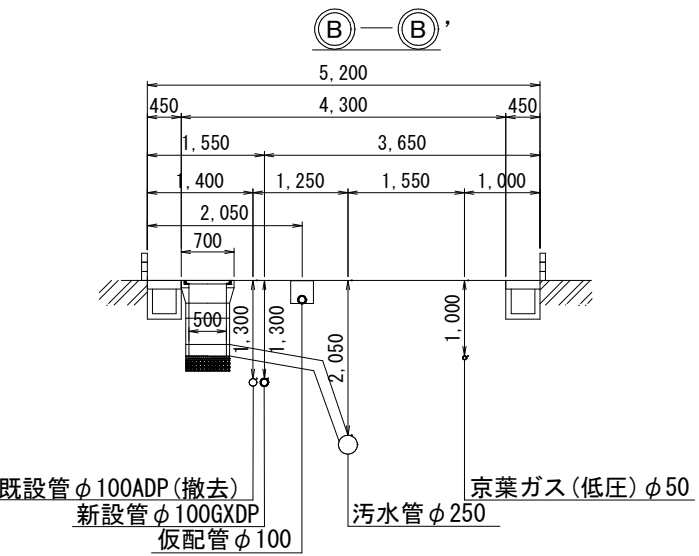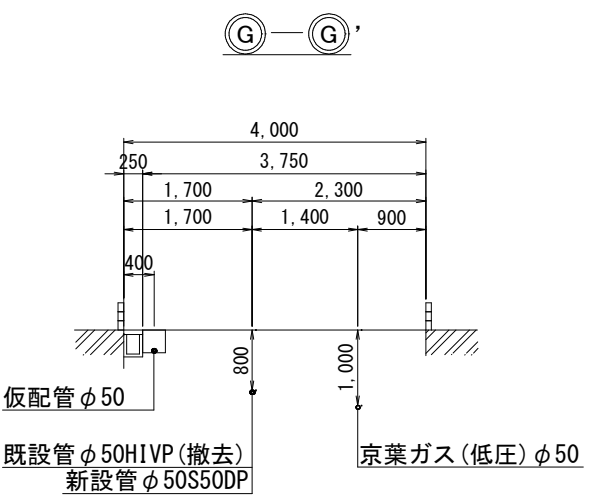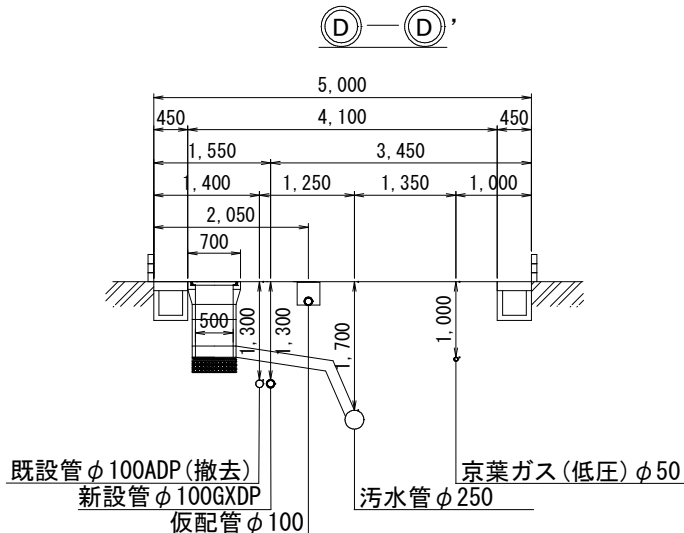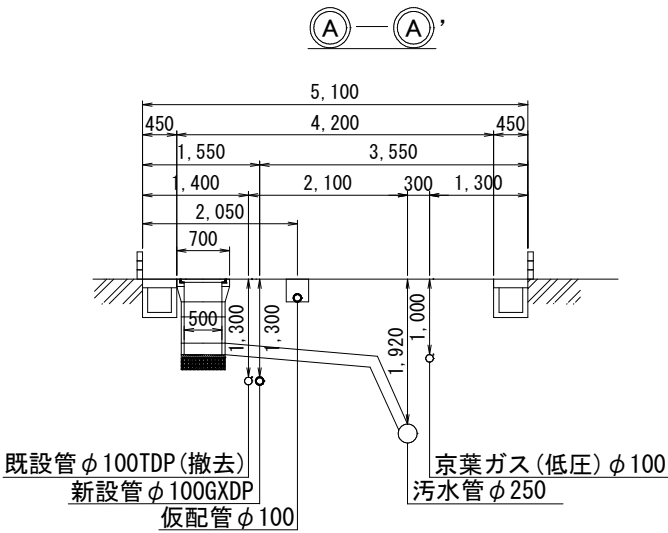


仮配管施工図（参考図）				
工 事 名 称	浦安市海菜2丁目10番地先 配水管整備工事			
図 面 名 称	仮配管横断面図			
図 面 数	6 葉 中 2	縮 尺	1:50	
完 成	年 月 日	工事番号	水市 8・9 第 13 号	
区 画 記 号	B-12		千葉県企業局	
整 理 号			施 工 業 者	
所 長	次 長	課 長	設 計	製 図
所 長	次 長	課 長	監 督	製 図
所 長	次 長	課 長	管 理	製 図

仮配管埋設図 S=1:10

A仮配管工
(浦安市:復旧構造B)

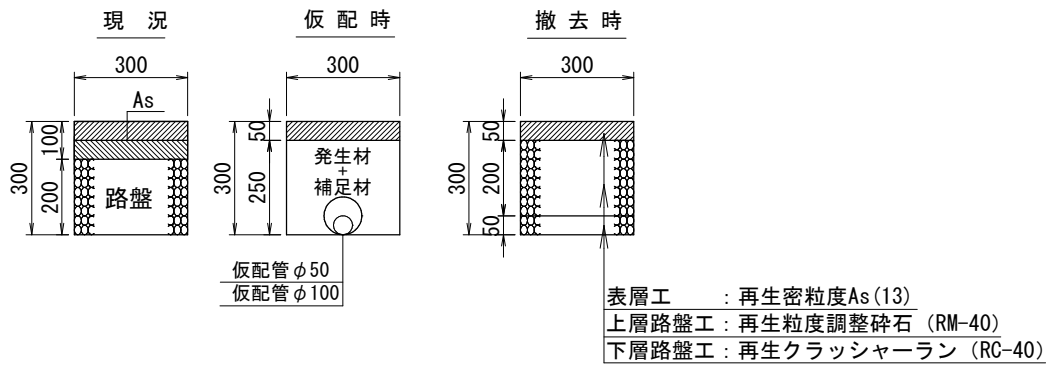


B仮配管工
(私道)

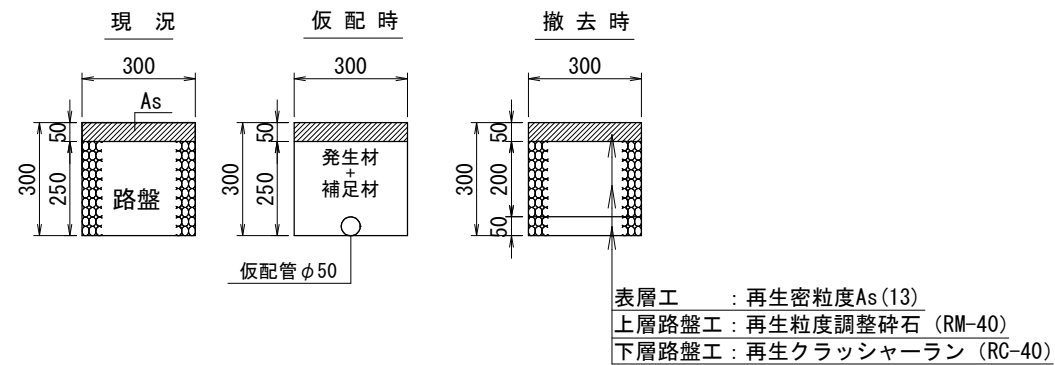

仮配管用連絡箇所復旧図 S=1:20





A 復旧
(浦安市:復旧構造B)

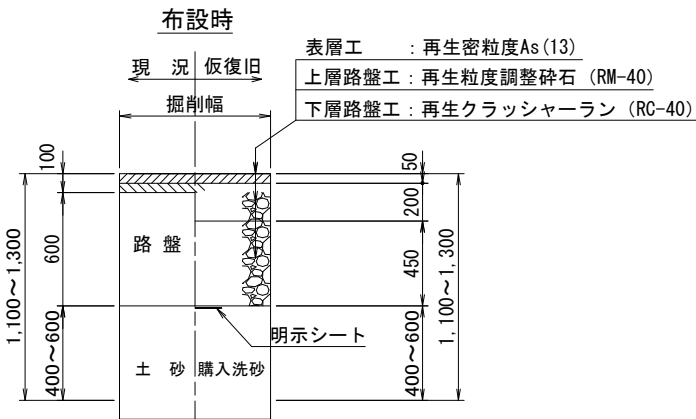

仮配管施工図 (参考図)



工 事 名	浦安市海桑2丁目10番地先 配水管整備工事						
図 面 名	仮配管埋設図 仮配管用連絡箇所復旧図						
図 面 枚 数	6	葉 中	3	縮 尺	図 示		
完 成	年	月	日	工事番号	水市 8・9 第 13 号		
区 画 記 号	B-12			千葉県企業局			
整 理 番 号				施工業者			
所 長	次 長	課 長	設 計	製 図			
所 長	次 長	課 長	監 製	製 図			
所 長	次 長	課 長	管 理	製 図			

仮配管用連絡箇所詳細図 S=Free

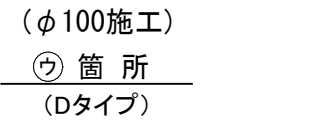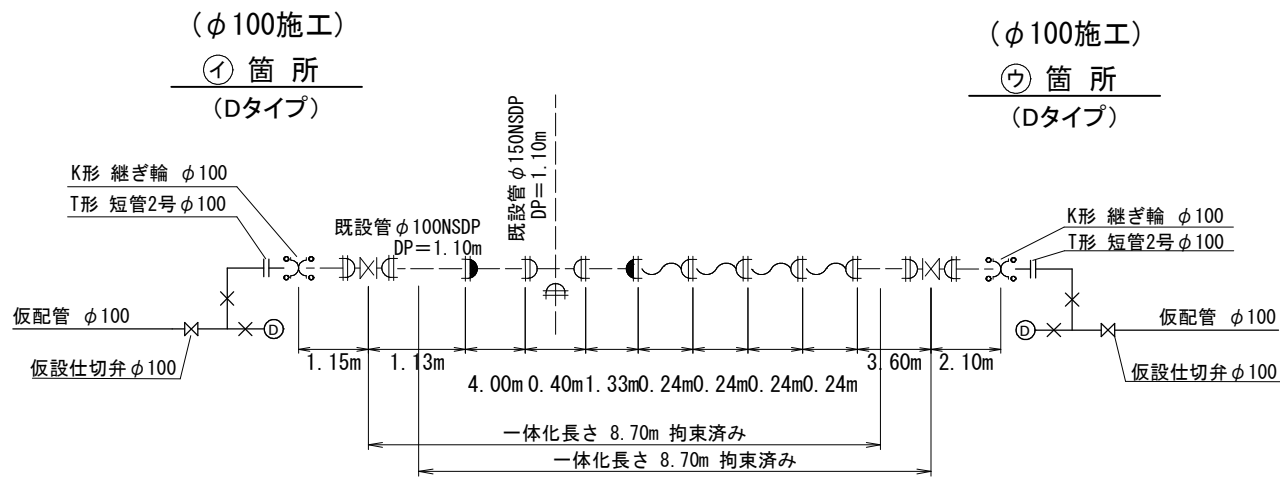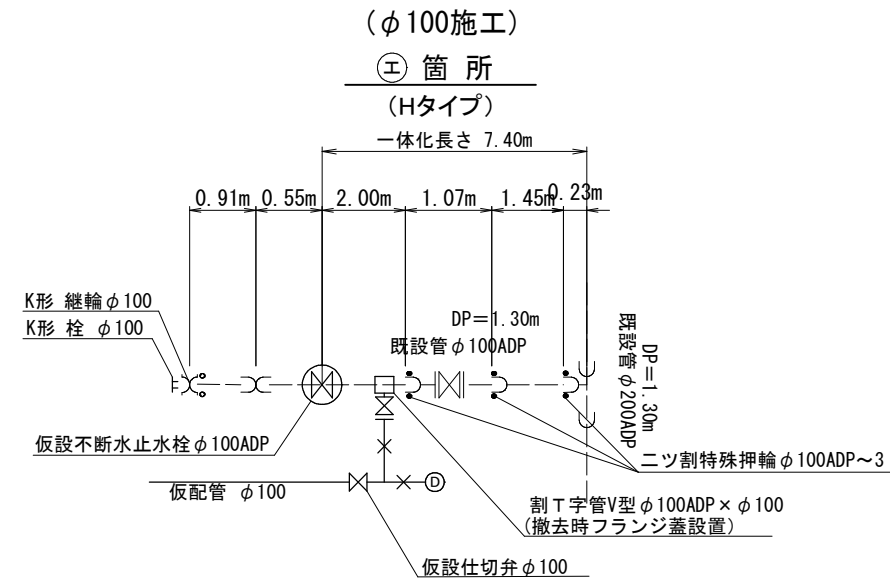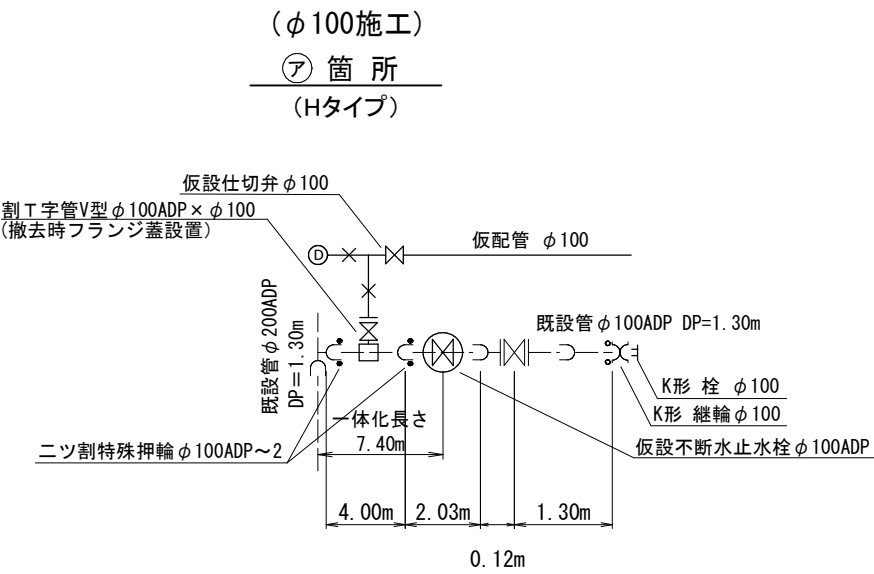

仮配管施工図（参考図）									
工 事 名 称	浦安市海楽2丁目10番地先 配水管整備工事								
図 面 名 称	仮配管用連絡箇所詳細図								
図 面 枚 数	6	葉中	4	縮 尺	Free				
完 成	年	月	日	工事番号	水市 8・9 第 13 号				
区 画 記 号	B-12			千葉県企業局					
登 録 号				施工業者					
所 次	次	課		設	製				
長	次	長		計	製				
所 次	次	課		監	製				
長	長	長		督	図				

仮給水切替平面図 S=1:500

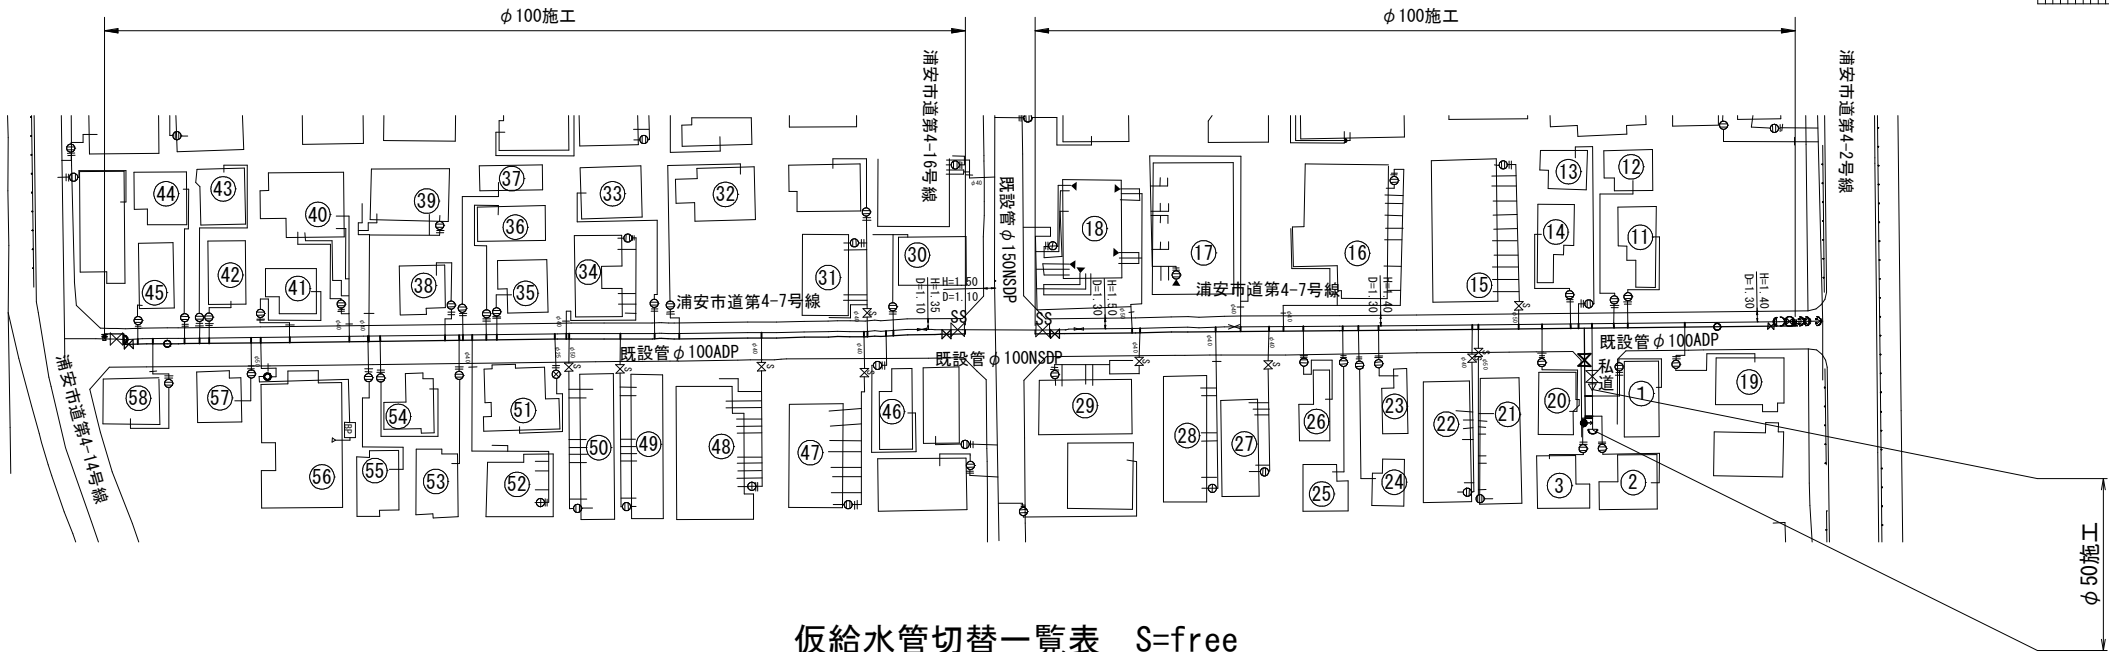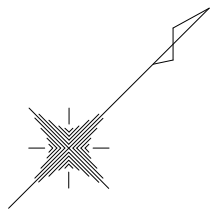

仮給水管切替一覧表 S=free

施工名称	番号	水栓番号	氏名	仮配管口径	取出口径	区分	道路掘削延長(m)	備考
φ 50施工	①			φ 50	φ 20	B	0.65	既設PPIに接続
	②			φ 50	φ 20	B	0.65	既設PPIに接続
	③			φ 50	φ 20	A	—	既設PPIに接続

道路掘削延長集計表(区分B)

施工名称	口径	件数	延長(m)	平均(m)	舗装構成	既設舗装厚	仮復旧表層厚
φ 50	φ 20	2	1.30	0.65	B	50	50
	φ 25	0	—	—	B	50	50
	φ 40	0	—	—	B	50	50
	φ 50	0	—	—	B	50	50
	φ 20	0	—	—	A	100	50
φ 100	φ 25	0	—	—	A	100	50
	φ 40	5	7.70	1.54	A	100	50
	φ 50	4	6.00	1.50	A	100	50

仮給水管切替集計表

施工名称	φ 20		φ 25		φ 40		φ 50		合計
	A	B	A	B	A	B	A	B	
φ 50施工	1	2	0	0	0	0	0	0	3
φ 100施工	28 (14)	0	1	0	8	5	2	4	48 (14)
合計	29 (14)	2	1	0	8	5	2	4	51 (14)

()は再生砂箇所を表す。


施工名称	番号	水栓番号	氏名	仮配管口径	取出口径	区分	道路掘削延長(m)	備考
φ 100施工	①①			φ 100	φ 20	A	—	既設PPIに接続
	①②			φ 100	φ 20	A	—	既設PPIに接続
	①③			φ 100	φ 20	A	—	既設PPIに接続
	①④			φ 100	φ 20	A	—	既設PPIに接続
	①⑤			φ 100	φ 50	B	1.30	宅内切替Co
	①⑥			φ 100	φ 40	A	—	既設SSPIに接続
	①⑦			φ 100	φ 40	A	—	既設SSPIに接続
	①⑧			φ 100	φ 50	A	—	既設SSPIに接続
	①⑨			φ 100	φ 20	A	—	既設PPIに接続、再生砂
	①⑩			φ 100	φ 20	A	—	既設PPIに接続、再生砂
	①⑪			φ 100	φ 50	B	1.30	宅内切替Co
	①⑫			φ 100	φ 40	B	1.30	宅内切替Co
	①⑬			φ 100	φ 20	A	—	既設SSPIに接続
	①⑭			φ 100	φ 20	A	—	既設SSPIに接続
	①⑮			φ 100	φ 20	A	—	既設SSPIに接続
	①⑯			φ 100	φ 20	A	—	既設PPIに接続、再生砂
	①⑰			φ 100	φ 40	B	1.50	宅内切替Co
	①⑱			φ 100	φ 40	A	—	既設SSPIに接続
	①⑲			φ 100	φ 40	B	1.50	宅内切替Co
	①⑳			φ 100	φ 20	A	—	既設PPIに接続、再生砂
	①㉑			φ 100	φ 40	A	—	既設SSPIに接続
	①㉒			φ 100	φ 20	A	—	既設PPIに接続、再生砂
	①㉓			φ 100	φ 20	A	—	既設PPIに接続、再生砂
	①㉔			φ 100	φ 40	A	—	既設SSPIに接続
	①㉕			φ 100	φ 20	A	—	既設SSPIに接続
	①㉖			φ 100	φ 20	A	—	既設PPIに接続、再生砂
	①㉗			φ 100	φ 20	A	—	既設SSPIに接続
	①㉘			φ 100	φ 40	A	—	既設SSPIに接続
	①㉙			φ 100	φ 20	A	—	既設PPIに接続、再生砂
	①㉚			φ 100	φ 20	A	—	既設PPIに接続、再生砂
	①㉛			φ 100	φ 20	A	—	既設PPIに接続、再生砂
	①㉜			φ 100	φ 20	A	—	既設PPIに接続、再生砂
	①㉝			φ 100	φ 20	A	—	既設PPIに接続、再生砂
	①㉞			φ 100	φ 20	A	—	既設PPIに接続、再生砂
	①㉟			φ 100	φ 40	B	1.70	宅内切替Co
	①㊱			φ 100	φ 40	B	1.70	宅内切替Co
	①㊲			φ 100	φ 50	B	1.70	宅内切替Co
	①㊳			φ 100	φ 50	B	1.70	宅内切替Co
	①㊴			φ 100	φ 25	A	—	既設SSPIに接続
	①㊵			φ 100	φ 40	A	—	既設SSPIに接続
	①㊶			φ 100	φ 20	A	—	既設SSPIに接続
	①㊷			φ 100	φ 20	A	—	既設SSPIに接続
	①㊸			φ 100	φ 20	A	—	既設SSPIに接続
	①㊹			φ 100	φ 50	A	—	既設SSPIに接続
	①㊺			φ 100	φ 20	A	—	既設SSPIに接続
	①㊻			φ 100	φ 20	A	—	既設SSPIに接続
	①㊼			φ 100	φ 20	A	—	既設PPIに接続、再生砂

仮配管施工図 (参考図)

工事名称	浦安市海菜2丁目10番地先		
図面名称	配水管整備工事 仮給水切替平面図 仮給水管切替一覧表		
図面枚数	6 葉 中 5 縮 尺	図 示	
完成日	年 月 日	工事番号	水市 8・9 第 13 号
区 画 記 号	B-12 千葉県企業局		
整 理 番 号	施工業者		
所 長	次 長	課 長	設 計
所 長	次 長	課 長	監 製
所 長	次 長	課 長	督 製

仮給水管切替工事標準図 S=Free

既設SSP・PPに接続

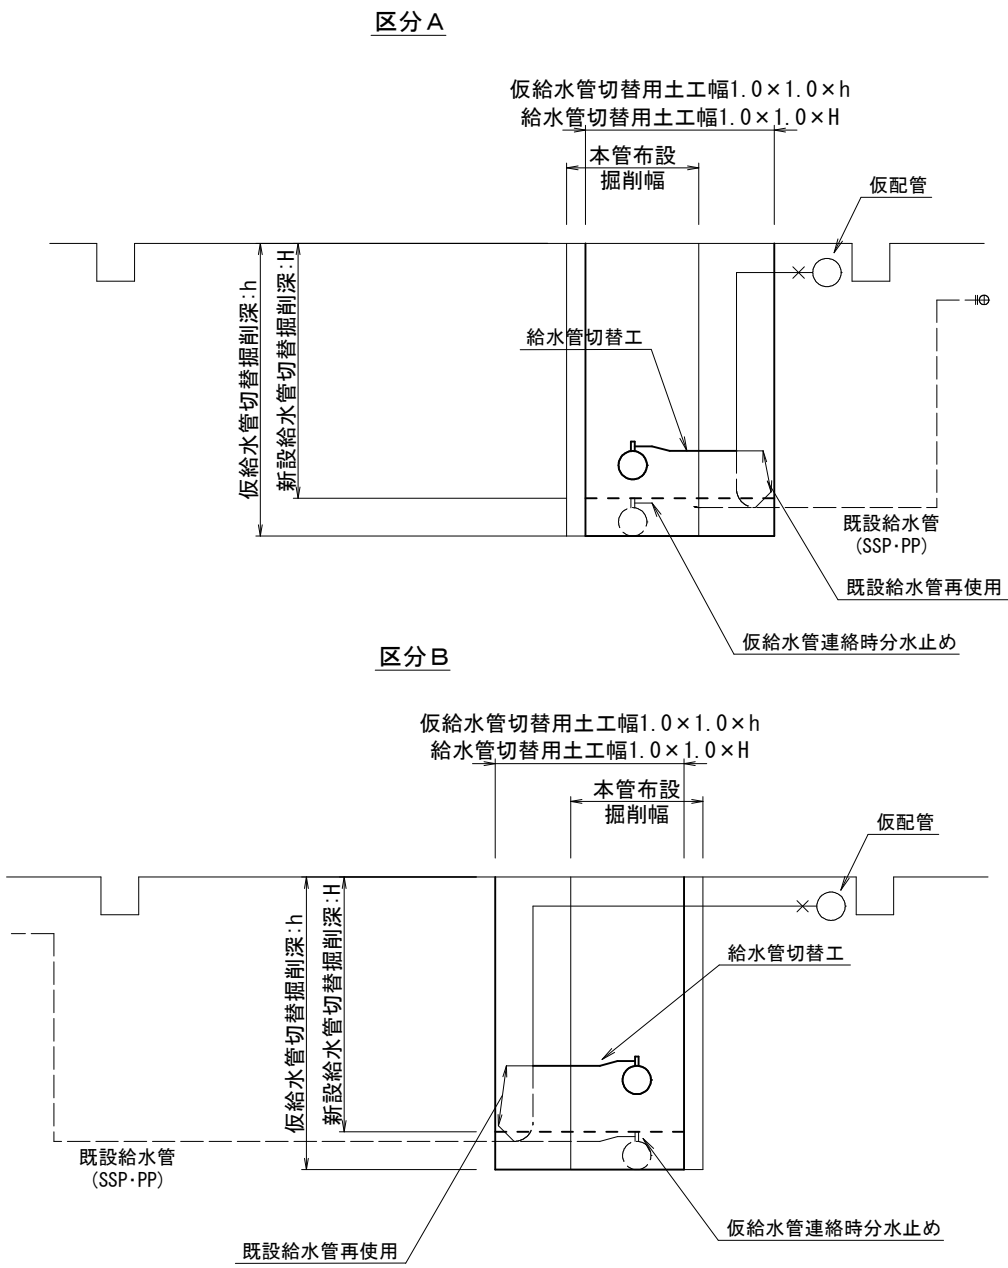


仮配管施工図（参考図）									
工 事 名 称	浦安市海菜 2 丁目 1 0 番地先 配水管整備工事								
図 面 名 称	仮給水管切替工事標準図								
図 面 枚 数	6 葉 中 6		縮 尺		Free				
完 成	年 月 日			工事番号		水市 8・9 第 13 号			
区 画 記 号	B-12			千葉県企業局					
整 理 番 号				施 工 業 者					
所 長		次 長		課 長		設 計		製 図	
所 長		次 長		課 長		監 督		製 図	
所 長		次 長		課 長		管 理		製 図	


路面復旧平面図 S=1:500

凡 例

	A復旧（浦安市：復旧構造B）
	B復旧（私道）

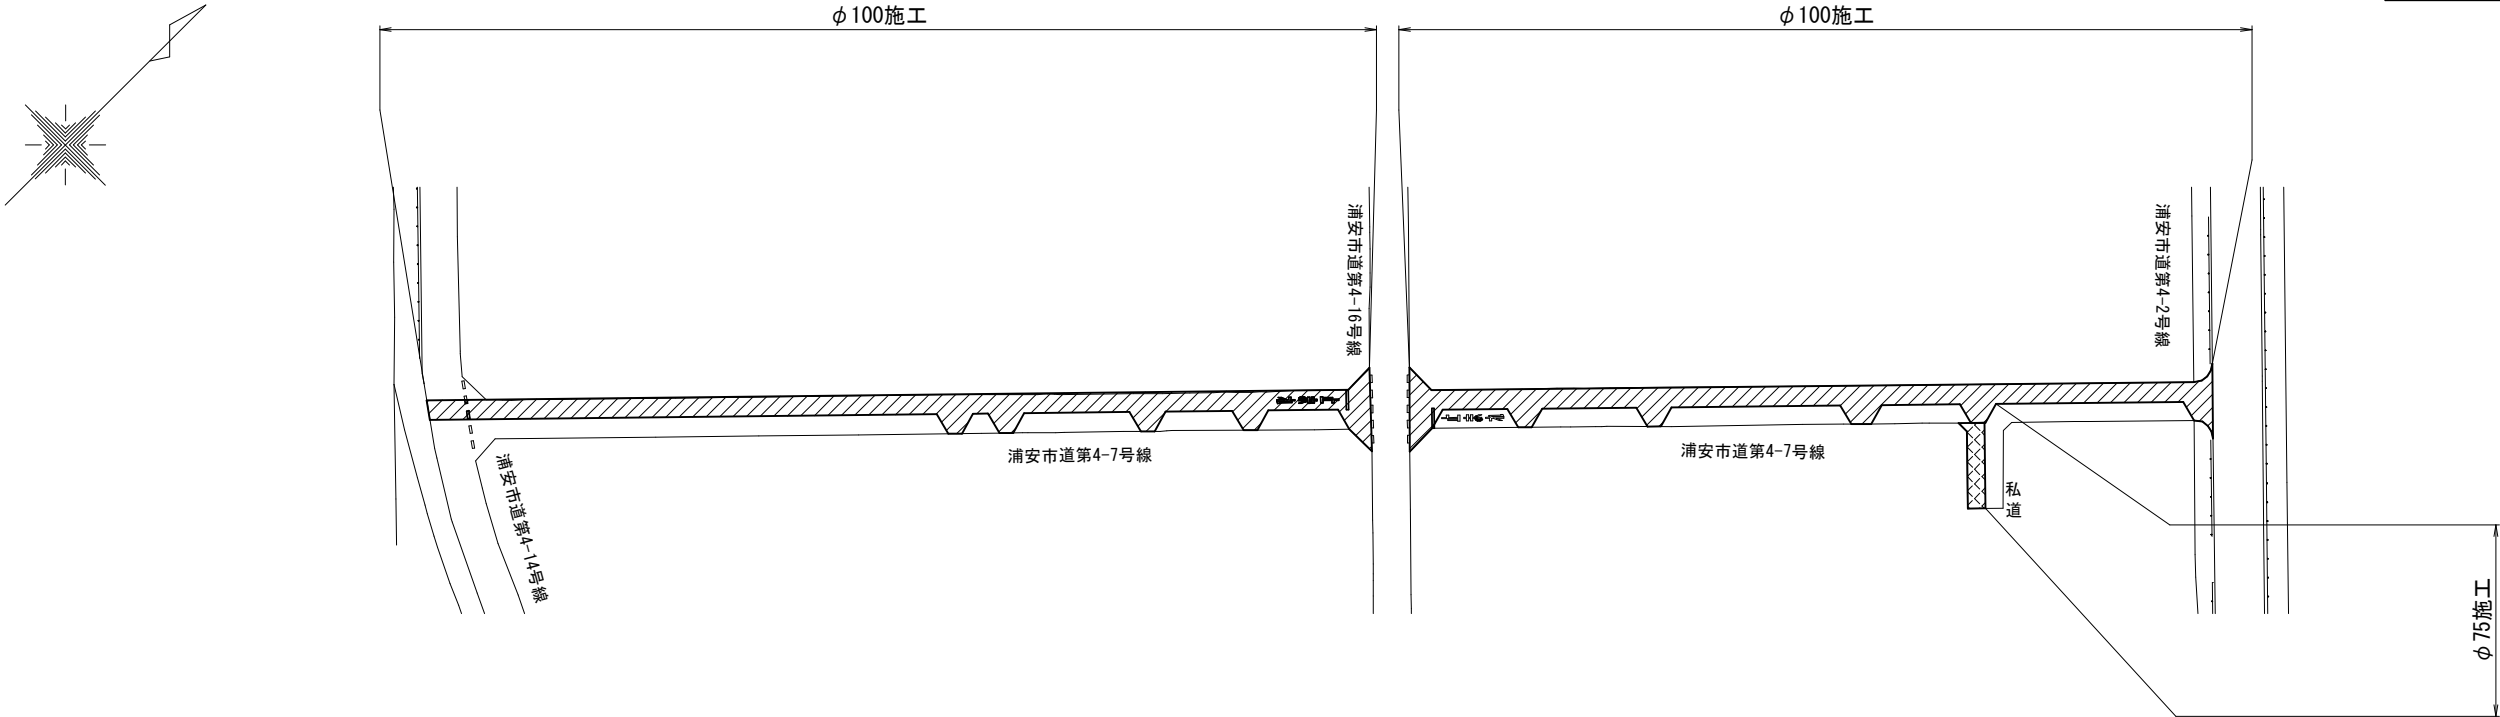


区画線設置工図 S=1:500

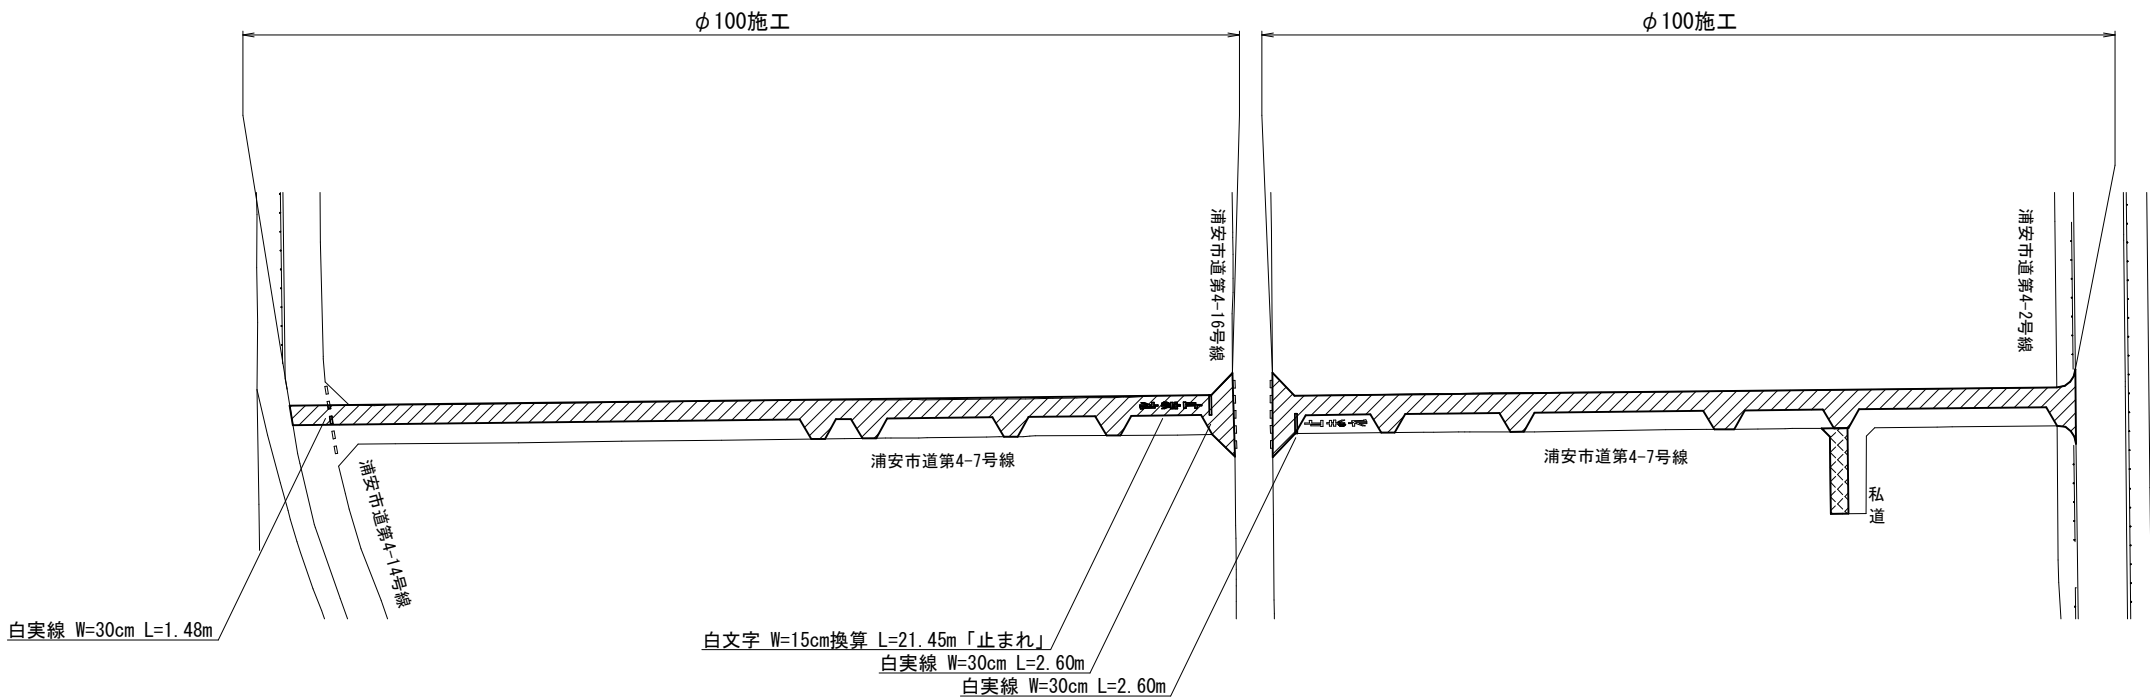

工 事 名 称	浦安市海菜2丁目10番地先 配水管整備工事				
図 面 名 称	路面復旧平面図 区画線設置工図				
図 面 枚 数	3 葉 中 1	縮 尺	1:500		
完 成	年 月 日	工事番号	水市 8・9 第 13 号		
区 画 記 号	B-12		千葉県企業局		
整 理 番 号			施工業者		
所 長	次 長	課 長	設 計	製 図	
所 長	次 長	課 長	監 製	製 図	
所 長	次 長	課 長	管 理	製 図	

路面復旧求積図 S=1:250

凡 例	
	A復旧（浦安市：復旧構造B）
	B復旧（私道）

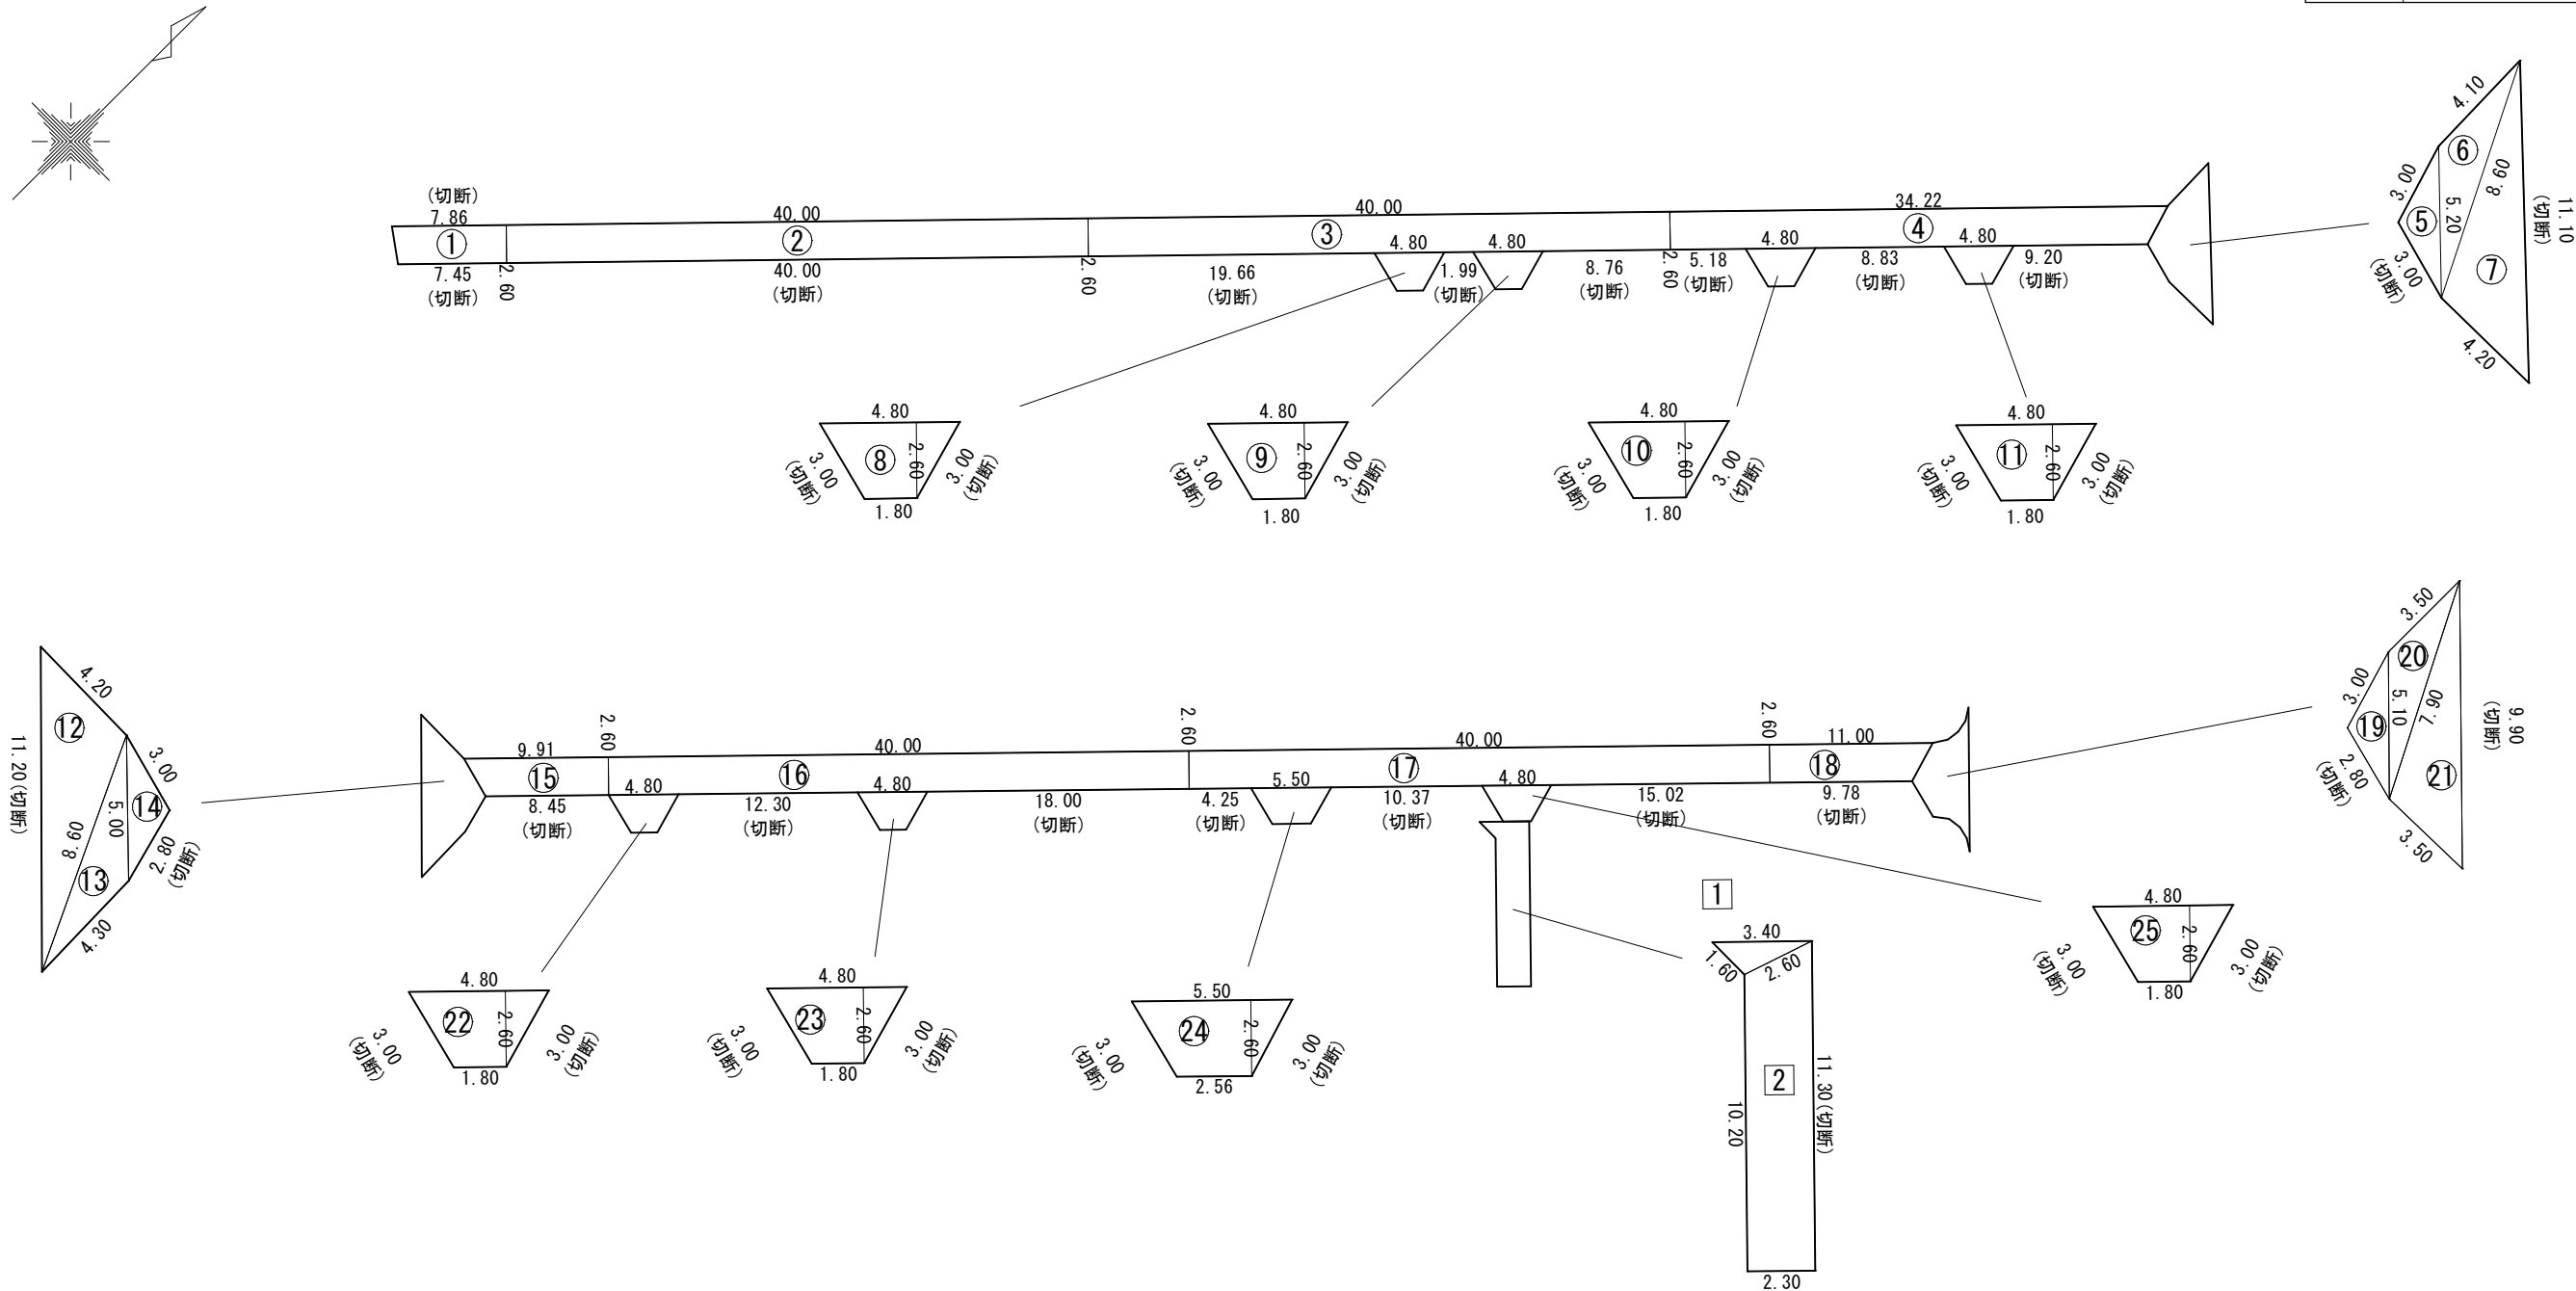

工 事 名 称	浦安市海菜2丁目10番地先 配水管整備工事		
図 面 名 称	路面復旧求積図		
図 面 枚 数	3 葉 中 2	縮 尺	1:500
完 成	年 月 日	工事番号	水市 8・9 第 13 号
区 画 記 号	B-12	千葉県企業局	
整 理 番 号		施工業者	
所 長	次 長	課 長	設 計
所 長	次 長	課 長	監 製
所 長	次 長	課 長	管 製

路面復旧求積表 S=Free

凡 例

○	A復旧（浦安市：復旧構造B）
□	B復旧（私道）

φ100施工 A復旧

番号	計算式	面積（m2）	切断（m）
①	(7.45+7.86) × 2.60 ÷ 2	19.90	15.31
②	2.60 × 40.00	104.00	40.00
③	2.60 × 40.00	104.00	30.41
④	(32.81+34.22) × 2.60 ÷ 2	87.14	23.21
⑤	△の公式 a=3.00 b=3.00 c=5.20	3.89	3.00
⑥	△の公式 a=4.10 b=5.20 c=8.60	7.55	
⑦	△の公式 a=4.20 b=8.60 c=11.10	16.24	11.10
⑧	(1.80+4.80) × 2.60 ÷ 2	8.58	6.00
⑨	(1.80+4.80) × 2.60 ÷ 2	8.58	6.00
⑩	(1.80+4.80) × 2.60 ÷ 2	8.58	6.00
⑪	(1.80+4.80) × 2.60 ÷ 2	8.58	6.00
⑫	△の公式 a=4.20 b=8.60 c=11.20	15.96	11.20
⑬	△の公式 a=4.30 b=5.00 c=8.60	7.59	
⑭	△の公式 a=2.80 b=3.00 c=5.00	3.67	2.80
⑮	(8.45+9.91) × 2.60 ÷ 2	23.87	8.45
⑯	2.60 × 40.00	104.00	30.30
⑰	2.60 × 40.00	104.00	29.64
⑱	(9.78+11.00) × 2.60 ÷ 2	27.01	9.78
⑲	△の公式 a=2.80 b=3.00 c=5.10	3.52	2.80
⑳	△の公式 a=3.50 b=5.10 c=7.90	6.57	
㉑	△の公式 a=3.50 b=7.90 c=9.90	12.53	9.90
㉒	(1.80+4.80) × 2.60 ÷ 2	8.58	6.00
㉓	(1.80+4.80) × 2.60 ÷ 2	8.58	6.00
㉔	(2.56+5.50) × 2.60 ÷ 2	10.48	6.00
	合計	713.40	269.90

φ75施工 A復旧

番号	計算式	面積（m2）	切断（m）
㉕	(1.80+4.80) × 2.60 ÷ 2	8.58	6.00
	合計	8.58	6.00

φ75施工 B復旧

番号	計算式	面積（m2）	切断（m）
1	△の公式 a=1.60 b=2.60 c=3.40	2.00	
2	(10.20+11.30) × 2.30 ÷ 2	24.73	11.30
	合計	26.73	11.30

区画線設置工集計表

区画線設置工

φ100施工

実線、白、幅30cm	1.48+2.60+2.60	=6.68m
文字、記号、白、幅15cm換算	21.45	=21.45m

工 事 名 称	浦安市海楽2丁目10番地先 配水管整備工事				
図 面 名 称	路面復旧求積表 区画線設置工集計表				
図 面 枚 数	3	葉 中	3	縮 尺	Free
完 成	年 月 日		工事番号	水市 8・9 第 13 号	
区 画 記 号	B-12		千葉県企業局		
整 理 番 号			施工業者		
所 長	次 長	課 長	設 計	監 製	
所 長	次 長	課 長	監 製	監 製	
所 長	次 長	課 長	管 督	監 製	