



案内図 (A箇所) S=1:5,000

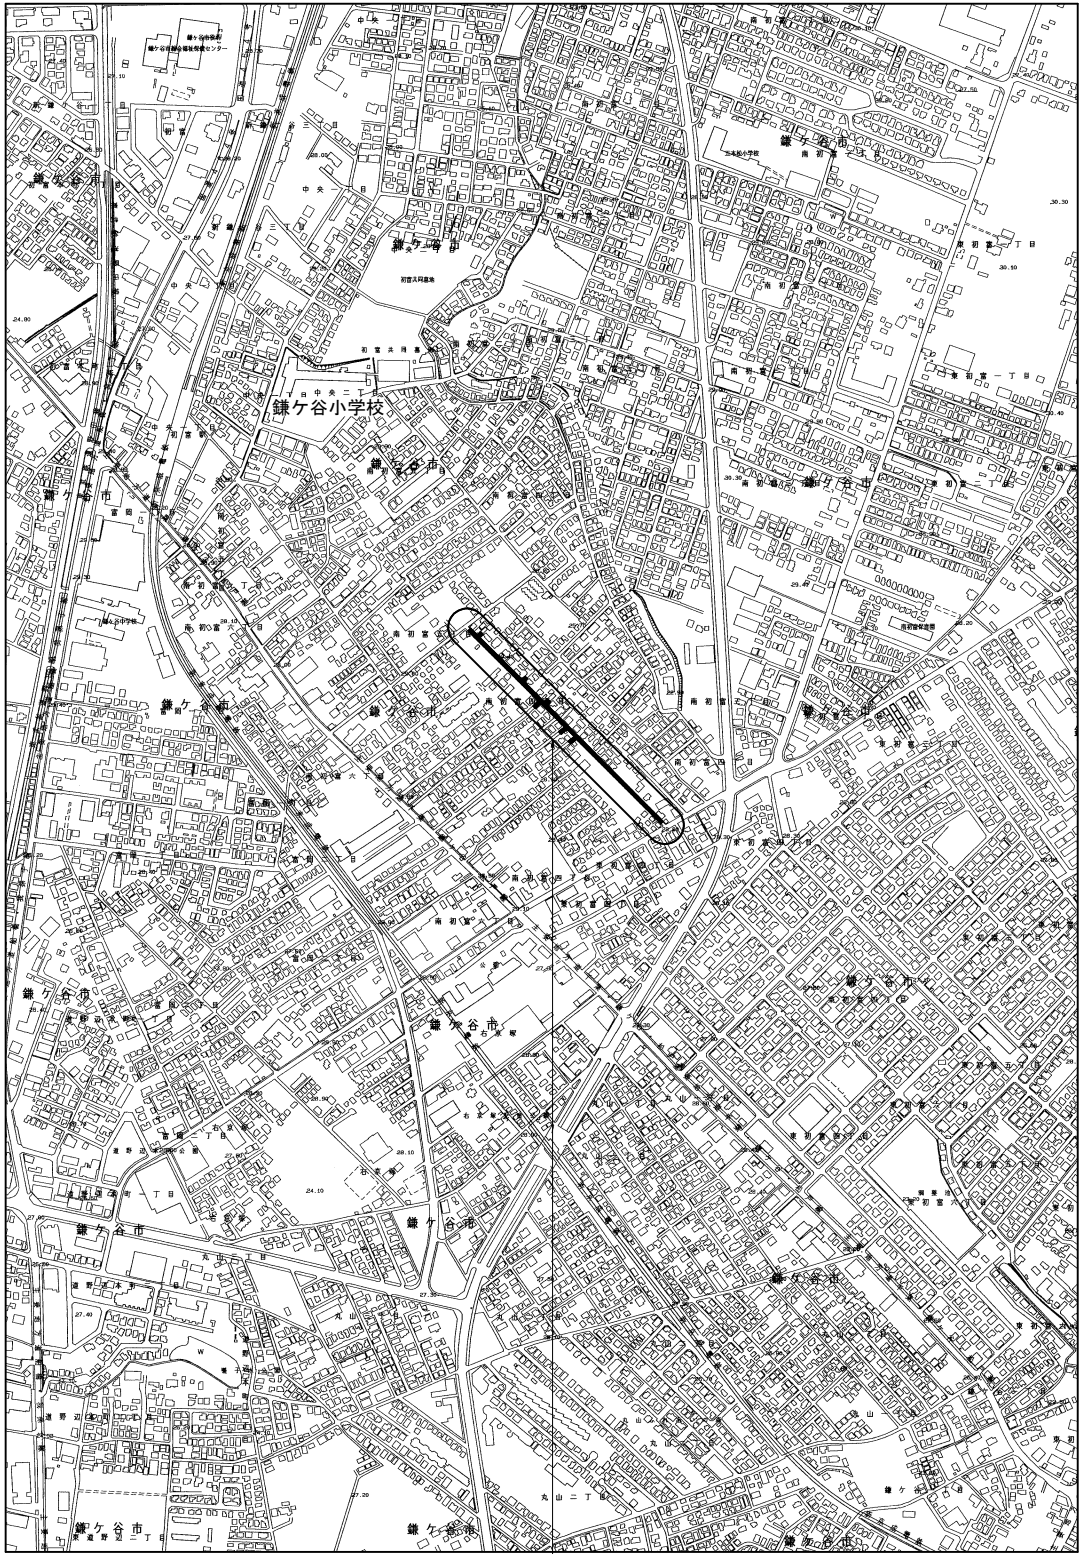

工事箇所：鎌ヶ谷市南初富4丁目12番地先 (A箇所)

管網図 (A箇所) S=1:2,500

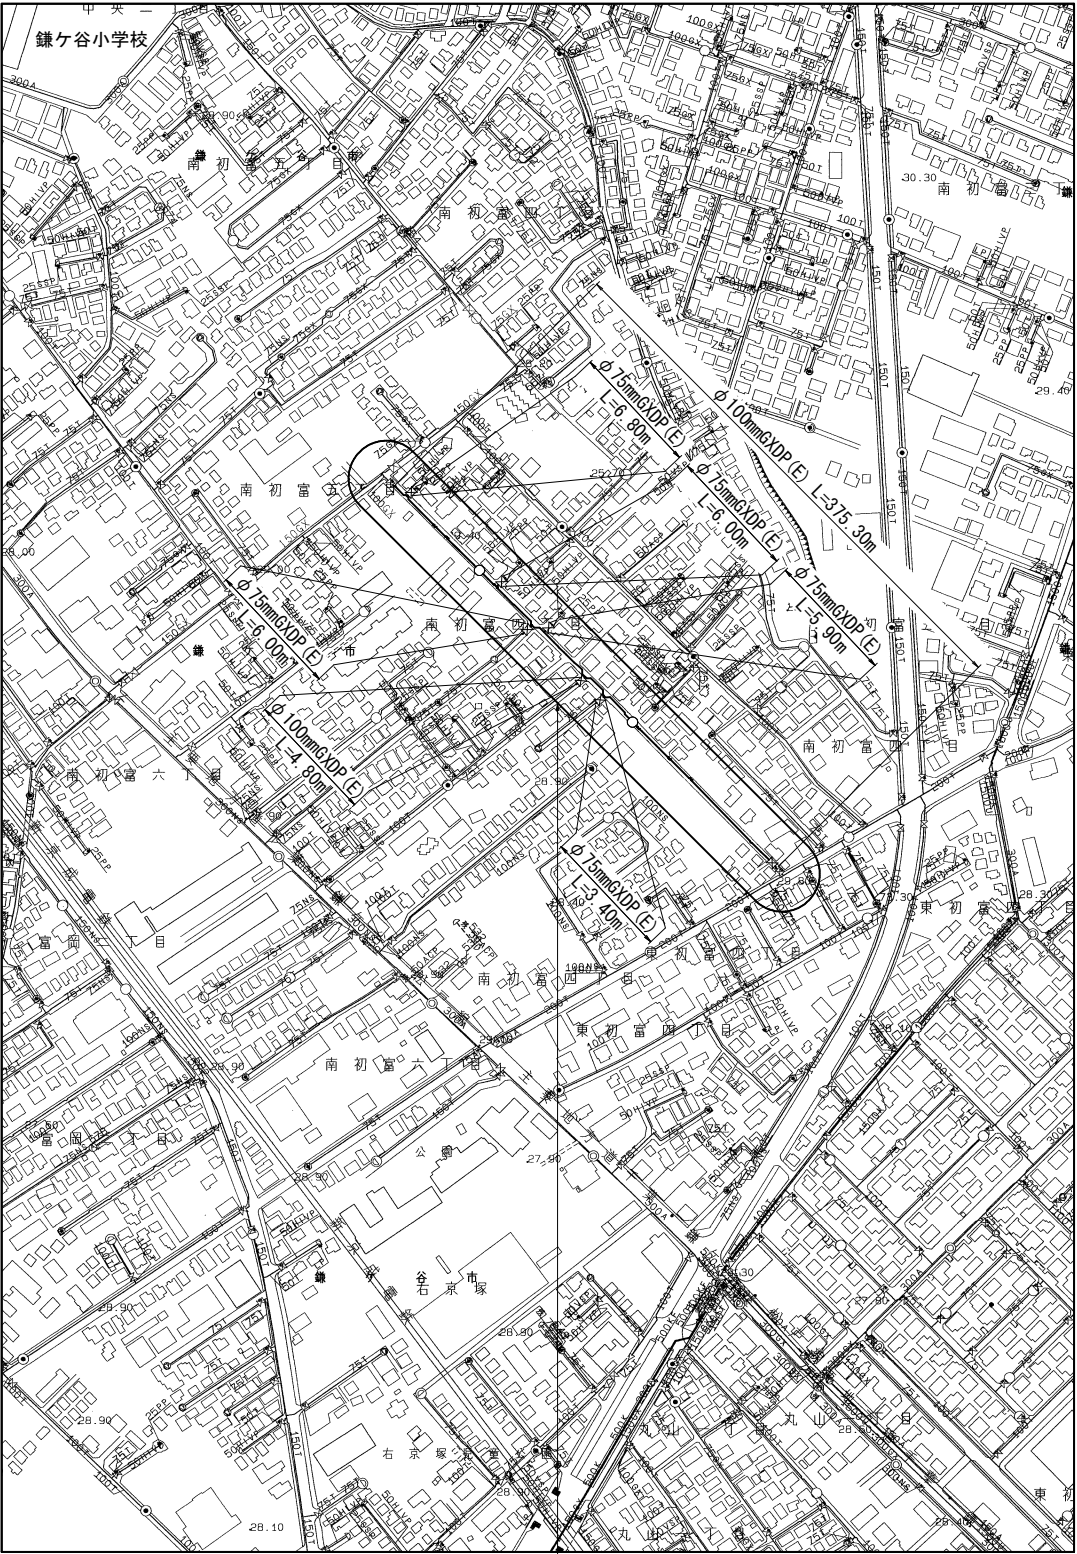

工事箇所：鎌ヶ谷市南初富4丁目12番地先 (A箇所)
(F-5-12、13)

図面目次

図面枚数	図面名称
22葉中1	案内図・管網図 (A箇所)
22葉中2	案内図・管網図 (B箇所)
22葉中3	布設総集計表
22葉中4	布設集計表 (A箇所)
22葉中5	平面図 (1/2) (A箇所)
22葉中6	平面図 (2/2) (A箇所)
22葉中7	横断面図 (1/2) (A箇所)
22葉中8	横断面図 (2/2)・路面復旧図 (A箇所)
22葉中9	配管参考図 (1/3) (A箇所)
22葉中10	配管参考図 (2/3) (A箇所)
22葉中11	配管参考図 (3/3) (A箇所)
22葉中12	給水切替平面図 (A箇所)
22葉中13	給水切替一覧表 (A箇所)
22葉中14	布設集計表 (B箇所)
22葉中15	平面図 (B箇所)
22葉中16	単独撤去平面図 (B箇所)
22葉中17	横断面図 (B箇所)
22葉中18	路面復旧図 (B箇所)
22葉中19	配管参考図 (B箇所)
22葉中20	付帯工平面図・付帯工集計表 付帯工構造図 (B箇所)
22葉中21	給水切替平面図 (B箇所)
22葉中22	給水切替一覧表 (B箇所)


占用許可番号	許可年月日
--------	-------

私道所有者	承諾年月日
-------	-------

浅層埋設


工 事 名 称	鎌ヶ谷市南初富4丁目12番地先外 下水道関連配水管布設替工事（その2）				
図 面 名 称	案内図・管網図（A箇所）				
図 面 枚 数	22 葉 中 1	縮 尺	1:5,000・1:2,500		
完 成 日	令和 年 月 日	工事番号	水船8・9第18号		
区 画 記 号	F-5		千葉県企業局		
整理番号			施 工 業 者		
所 長	次 長	課 長	設 計	製 図	
所 長	次 長	課 長	監 督	製 図	

案内図 (B箇所) S=1:5,000

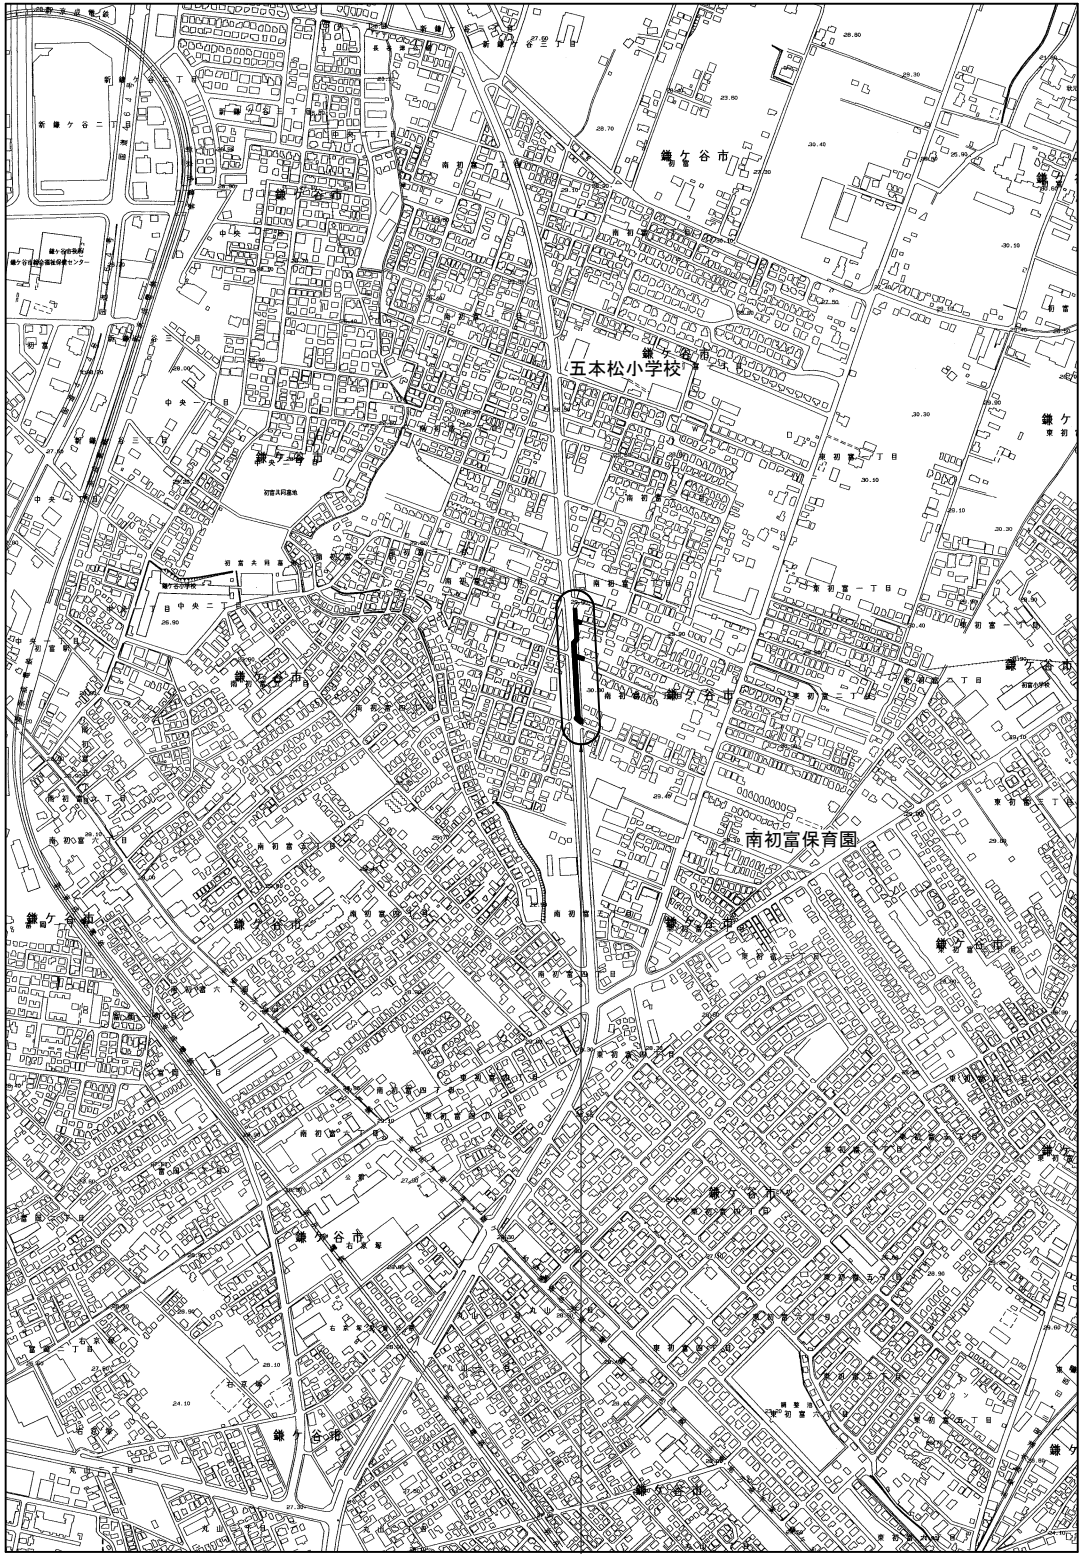

工事箇所: 鎌ヶ谷市南初富3丁目12番地先 (B箇所)

管網図 (B箇所) S=1:2,500

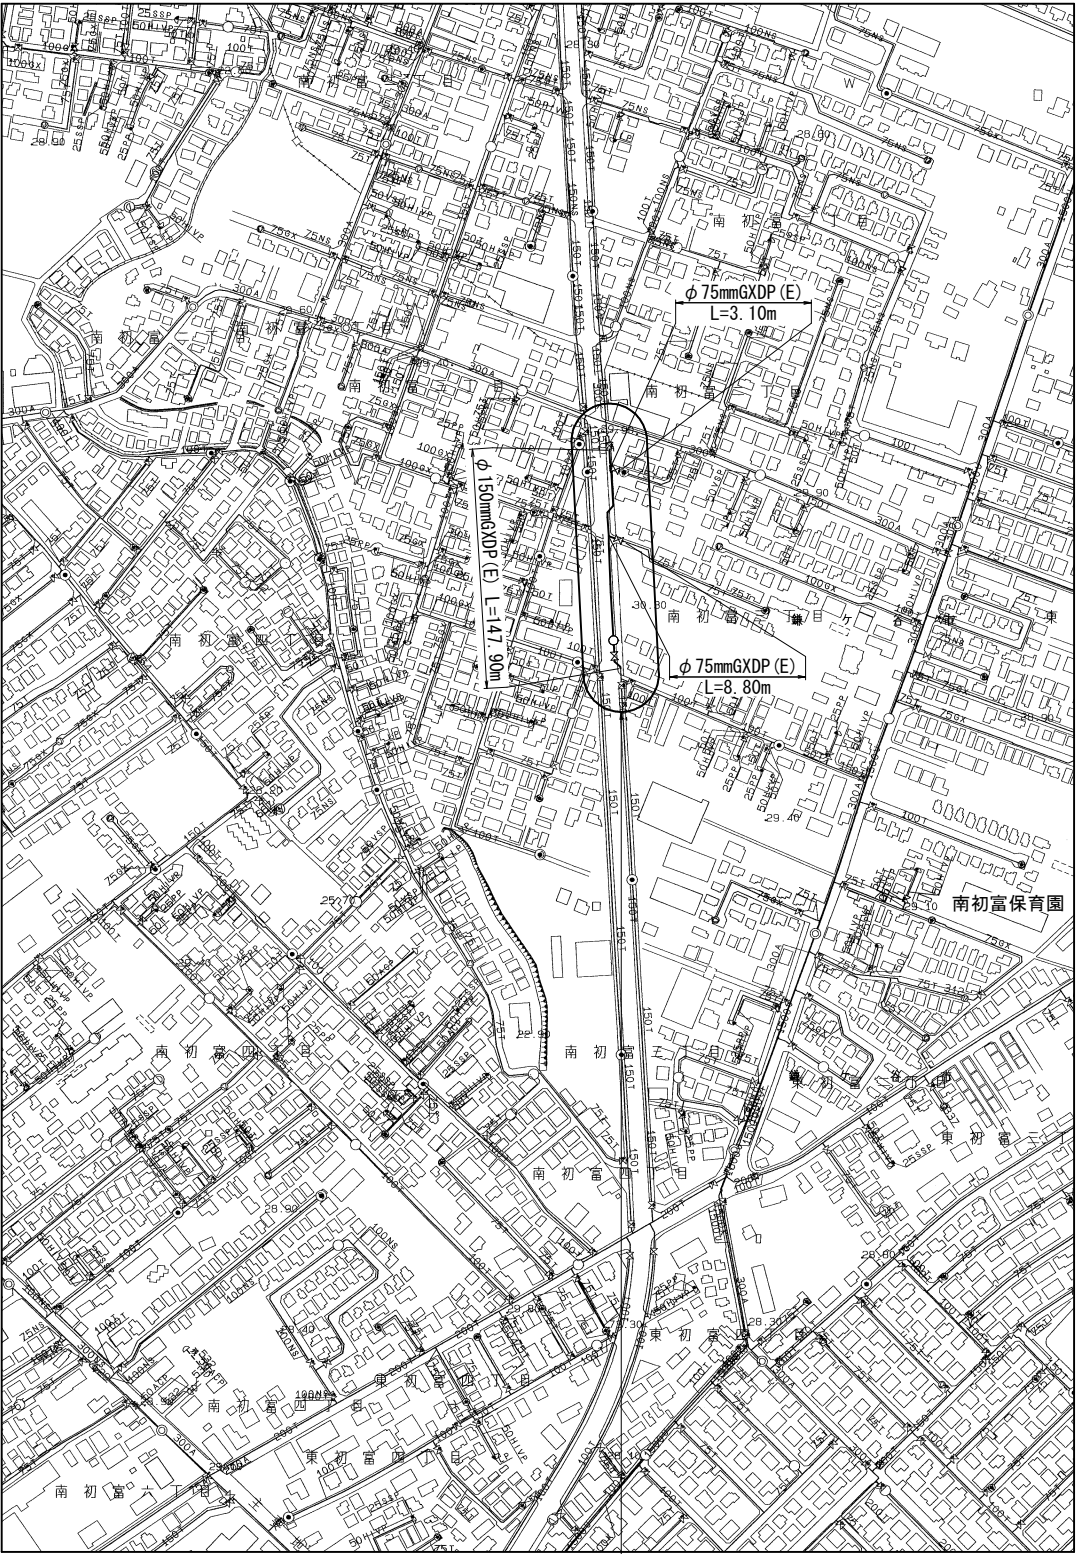

工事箇所: 鎌ヶ谷市南初富3丁目12番地先 (B箇所)
(F-5-8)

浅層埋設

工 事 名	鎌ヶ谷市南初富4丁目12番地先外 下水道関連配水管布設替工事 (その2)				
図 面 名	案内図・管網図 (B箇所)				
図 面 枚 数	22 葉 中 2	縮 尺	1:5,000・1:2,500		
完 成 区 画 記 号	令和 年 月 日	工事番号	水船8-9第18号		
整理番号	F-5	千葉県企業局			
所 長	次 長	課 長	設 計	製 図	
所 長	次 長	課 長	監 督	製 図	

布設総集計表

施 工 総 延 長	施工 形態	布 設 工			新設管 土被り	撤 去 工			既設管 土被り	舗装 種別	埋戻 材料	掘削 形態	仕 切 弁		消 火 栓		備 考
		布設工	管種	延長 (m)		口径	管種	延長 (m)					設置	撤去	設置	撤去	
φ 75施工 φ 75mmGXDP (E) 布設工 L=40. 00m 撤去延長計 L=45. 20m φ 50mmHIVP L= 4. 10m φ 75mmTDP L=23. 70m [φ 75mmTDP L= 2. 20m] φ 50mmHIVP単独撤去工 L= 2. 50m φ 50mmTDP 単独撤去工 L= 7. 20m φ 75mmTDP 単独撤去工 L= 2. 60m [φ 50mmTDP 単独撤去工 L= 0. 60m] [φ 75mmTDP 単独撤去工 L= 2. 30m]	昼間	A1	GXDP	4. 10	0. 80	φ 50	HIVP	4. 10	0. 80	A	改良土	機械	3 (GX形) (SS) ③ 3 (GX形) (SS) 1 (R)	1 (φ 50) (SS) 6 (SS)	—	—	仮配管取り外し連絡工 φ 50HIVP～3箇所 仮配管取り外し連絡工 φ 75TDP～4箇所
	昼間	A2	GXDP	7. 80	0. 80	φ 75	TDP	7. 80	0. 80	A	改良土	機械					
	昼間	A3	GXDP	6. 80	1. 20	—	—	—	—	A	改良土	機械					
	昼間	A4	GXDP	10. 70	1. 20	φ 75	TDP	10. 70	1. 20	A	改良土	機械					
	昼間	A5	GXDP	3. 10	1. 00	φ 75	TDP	3. 10	1. 00	A	改良土	機械					
	昼間	B	GXDP	0. 50	1. 30	—	—	—	—	B	改良土	機械					
	昼間	C1	GXDP	2. 70	1. 30	—	—	—	—	C	改良土	機械					
	昼間	C2	GXDP	2. 20	1. 30	[φ 75	TDP	2. 20	1. 50]	C	改良土	機械					
	昼間	E	GXDP	2. 10	1. 20	φ 75	TDP	2. 10	1. 20	E	改良土	機械					
	昼間	A1単独撤去工				φ 50	HIVP	2. 50	1. 20	A	改良土	機械					
	昼間	A2単独撤去工				φ 50	TDP	7. 20	1. 20	A	改良土	機械					
	昼間	A3単独撤去工				φ 75	TDP	0. 90	0. 80	A	改良土	機械					
	昼間	A4単独撤去工				φ 75	TDP	0. 90	1. 20	A	改良土	機械					
	昼間	A5単独撤去工				[φ 50	TDP	0. 60	1. 20]	A	改良土	機械					
	昼間	A6単独撤去工				[φ 75	TDP	1. 40	0. 80]	A	改良土	機械					
	昼間	A7単独撤去工				[φ 75	TDP	0. 90	1. 20]	A	改良土	機械					
	昼間	A8単独撤去工				φ 75	TDP	0. 80	1. 00	A	改良土	機械					
φ 100施工 φ 100mmGXDP (E) 布設工 L=380. 10m 撤去延長計 L=370. 60m φ 100mmTDP L= 4. 80m [φ 100mmTDP L= 13. 10m] φ 100mmTDP単独撤去工 L= 84. 30m [φ 100mmTDP単独撤去工 L=268. 40m]	昼間	A1	GXDP	362. 20	1. 20	—	—	—	—	A	改良土	機械	1 (GX形) (SS) 1 (R)	1 (SS)	2 (単口)	1 (単口) (丸型Co) [1] (単口) (丸型Co)	栓取り外し連絡工 φ 100GXDP～1箇所 仮配管取り外し連絡工 φ 100TDP～2箇所 GX形更新連絡管分岐側閉塞栓設置工 φ 75 (A復旧) (DP=1. 20) ～1箇所 GX形更新連絡管分岐側弁置撤去工 φ 75 (土工事なし) ～1箇所 φ 100耐摩板巻付け工～12箇所
	昼間	A2	GXDP	13. 10	1. 20	[φ 100	TDP	13. 10	1. 20]	A	改良土	機械					
	昼間	A3	GXDP	4. 80	1. 20	φ 100	TDP	4. 80	1. 20	A	改良土	機械					
	昼間	A1単独撤去工				φ 100	TDP	84. 30	1. 20	A	改良土	機械					
	昼間	A2単独撤去工				[φ 100	TDP	268. 40	1. 20]	A	改良土	機械					
φ 150施工 φ 150mmGXDP (E) 布設工 L=147. 90m 撤去延長計 L=144. 70m φ 150mmTDP L= 12. 30m φ 150mmTDP単独撤去工 L= 88. 00m [φ 150mmTDP単独撤去工 L= 44. 40m]	昼間	A1	GXDP	7. 90	1. 00	—	—	—	—	A	改良土	機械	1 (R)	—	1 (単口) (RV構造)	[1] (単口) (丸型レヅン)	栓取り外し連絡工 φ 150TDP～1箇所 仮配管取り外し連絡工 φ 150TDP～1箇所 フランジ蓋設置工 φ 100 (D復旧) (DP=1. 20) ～1箇所 φ 150耐摩板巻付け工～1箇所
	昼間	A2	GXDP	2. 90	1. 30	—	—	—	—	A	改良土	機械					
	昼間	A3	GXDP	1. 50	1. 50	—	—	—	—	A	改良土	機械					
	昼間	A4	GXDP	3. 00	1. 00	φ 150	TDP	3. 00	1. 20	A	改良土	機械					
	昼間	B	GXDP	101. 70	1. 30	—	—	—	—	B	改良土	機械					
	昼間	D1	GXDP	14. 70	0. 90	—	—	—	—	D	改良土	機械					
	昼間	D2	GXDP	6. 90	1. 50	—	—	—	—	D	改良土	機械					
	昼間	D3	GXDP	0. 50	1. 00	φ 150	TDP	0. 50	1. 00	D	改良土	機械					
	昼間	D4	GXDP	4. 10	1. 00	φ 150	TDP	4. 10	1. 20	D	改良土	機械					
	昼間	D5	GXDP	4. 70	1. 20	φ 150	TDP	4. 70	1. 20	D	改良土	機械					
	昼間	A1単独撤去工				φ 150	TDP	9. 00	1. 00	A	改良土	機械					
	昼間	A2単独撤去工				[φ 150	TDP	20. 20	1. 00]	A	改良土	機械					
	昼間	C1単独撤去工				φ 150	TDP	3. 00	1. 50	C	改良土	機械					
	昼間	C2単独撤去工				[φ 150	TDP	2. 30	1. 50]	C	改良土	機械					
	昼間	D1単独撤去工				φ 150	TDP	76. 00	1. 00	D	改良土	機械					
	昼間	D2単独撤去工				[φ 150	TDP	21. 90	1. 00]	D	改良土	機械					

※ 管 被 覆 工

管路全体にポリエチレンスリーブ被覆を施す。(鑄鉄管部)
F付T字管フランジ部にポリエチレンスリーブ被覆を施す。
不断水連絡箇所 にポリエチレンスリーブ被覆を施す。

※ 仕切弁、消火栓

消火栓はカラー鉄蓋とする。なお、土留はレジコン製とする。
消火栓鉄蓋はRV支持構造とする。

※ 明示シート敷設工

配水管・給水管道路部全線路盤下に明示シートを敷設すること。

※ []内は、鎌ヶ谷市下水道工事にて撤去済み。

※A復旧工、C復旧工、D復旧工、E復旧工の本復旧は鎌ヶ谷市下水道課にて施工。

浅層埋設

工 事 名 称	鎌ヶ谷市南初富4丁目12番地先外 下水道関連配水管布設替工事（その2）				
図 面 名 称	布設総集計表				
図 面 枚 数	22 葉 中 3		縮 尺		—
完 成 日	令 和	年	月	日	工事番号
区 画 号	F - 5		千葉県企業局		
整理番号			施 工 業 者		
所 長	次 長	課 長	設 計	製 図	
所 長	次 長	課 長	監 督	製 図	

布設集計表（A箇所）

施 工 総 延 長	施工 形態	布 設 工			新設管 土被り	撤 去 工			既設管 土被り	舗装 種別	埋戻 材料	掘削 形態	仕切弁		消火栓		備 考
		布設工	管種	延長 (m)		口径	管種	延長 (m)					設置	撤去	設置	撤去	
φ75施工 φ75mmGXDP (E) 布設工 L=28.10m 撤去延長計 L=35.70m φ50mmHIVP L= 4.10m φ75mmTDP L=17.20m φ50mmHIVP单独撤去工 L= 2.50m φ50mmTDP 单独撤去工 L= 7.20m φ75mmTDP 单独撤去工 L= 1.80m [φ50mmTDP 单独撤去工 L= 0.60m] [φ75mmTDP 单独撤去工 L= 2.30m]	昼間	A1	GXDP	4.10	0.80	φ50	HIVP	4.10	0.80	A	改良土	機械	2 (GX形) (SS) ② 3 (GX形) (SS)	1 (φ50) (SS) 4 (SS)	—	—	仮配管取り外し連絡工φ50HIVP～3箇所 仮配管取り外し連絡工φ75TDP～2箇所
	昼間	A2	GXDP	7.80	0.80	φ75	TDP	7.80	0.80	A	改良土	機械					
	昼間	A3	GXDP	6.80	1.20	—	—	—	—	A	改良土	機械					
	昼間	A4	GXDP	9.40	1.20	φ75	TDP	9.40	1.20	A	改良土	機械					
	昼間	A1单独撤去工				φ50	HIVP	2.50	1.20	A	改良土	機械					
	昼間	A2单独撤去工				φ50	TDP	7.20	1.20	A	改良土	機械					
	昼間	A3单独撤去工				φ75	TDP	0.90	0.80	A	改良土	機械					
	昼間	A4单独撤去工				φ75	TDP	0.90	1.20	A	改良土	機械					
	昼間	A5单独撤去工				[φ50	TDP	0.60	1.20]	A	改良土	機械					
	昼間	A6单独撤去工				[φ75	TDP	1.40	0.80]	A	改良土	機械					
	昼間	A7单独撤去工				[φ75	TDP	0.90	1.20]	A	改良土	機械					
φ100施工 φ100mmGXDP (E) 布設工 L=380.10m 撤去延長計 L=370.60m φ100mmTDP L= 4.80m [φ100mmTDP L= 13.10m] φ100mmTDP单独撤去工 L= 84.30m [φ100mmTDP单独撤去工 L=268.40m]	昼間	A1	GXDP	362.20	1.20	—	—	—	—	A	改良土	機械	1 (GX形) (SS) 1 (R)	1 (SS)	2 (単口)	1 (単口) (丸型Co) [1] (単口) (丸型Co)	栓取り外し連絡工φ100GXDP～1箇所 仮配管取り外し連絡工φ100TDP～2箇所 GX形更新連絡管分岐側閉塞栓設置工φ75 (A復旧) (DP=1.20) ～1箇所 GX形更新連絡管分岐側弁篋撤去工φ75 (土工事なし) ～1箇所 φ100耐摩板巻付け工～12箇所
	昼間	A2	GXDP	13.10	1.20	[φ100	TDP	13.10	1.20]	A	改良土	機械					
	昼間	A3	GXDP	4.80	1.20	φ100	TDP	4.80	1.20	A	改良土	機械					
	昼間	A1单独撤去工				φ100	TDP	84.30	1.20	A	改良土	機械					
	昼間	A2单独撤去工				[φ100	TDP	268.40	1.20]	A	改良土	機械					

※ 管 被 覆 工
管路全体にポリエチレンスリーブ被覆を施す。(铸铁管部)
F付T字管フランジ部にポリエチレンスリーブ被覆を施す。
不断水連絡箇所にポリエチレンスリーブ被覆を施す。

※ 仕切弁、消火栓
消火栓はカラー鉄蓋とする。なお、土留はレジコン製とする。



※ 明示シート敷設工
配水管・給水管道路部全線路盤下に明示シートを敷設すること。

※ []内は、鎌ヶ谷市下水道工事にて撤去済み。
※本復旧は鎌ヶ谷市下水道課にて施工。

浅層埋設

工 事 名 称	鎌ヶ谷市南初富4丁目12番地先外 下水道関連配水管布設替工事（その2）				
図 面 名 称	布設集計表（A箇所）				
図 面 数 枚	22 葉 中 4		縮 尺	—	
完 成 日	令 和 年 月 日	工事番号	水船8・9第18号		
区 画 記 号	F-5		千葉県企業局		
整理番号			施 工 業 者		
所 長	次 長	課 長	設 計	製 図	
所 長	次 長	課 長	監 督	製 図	

概要図

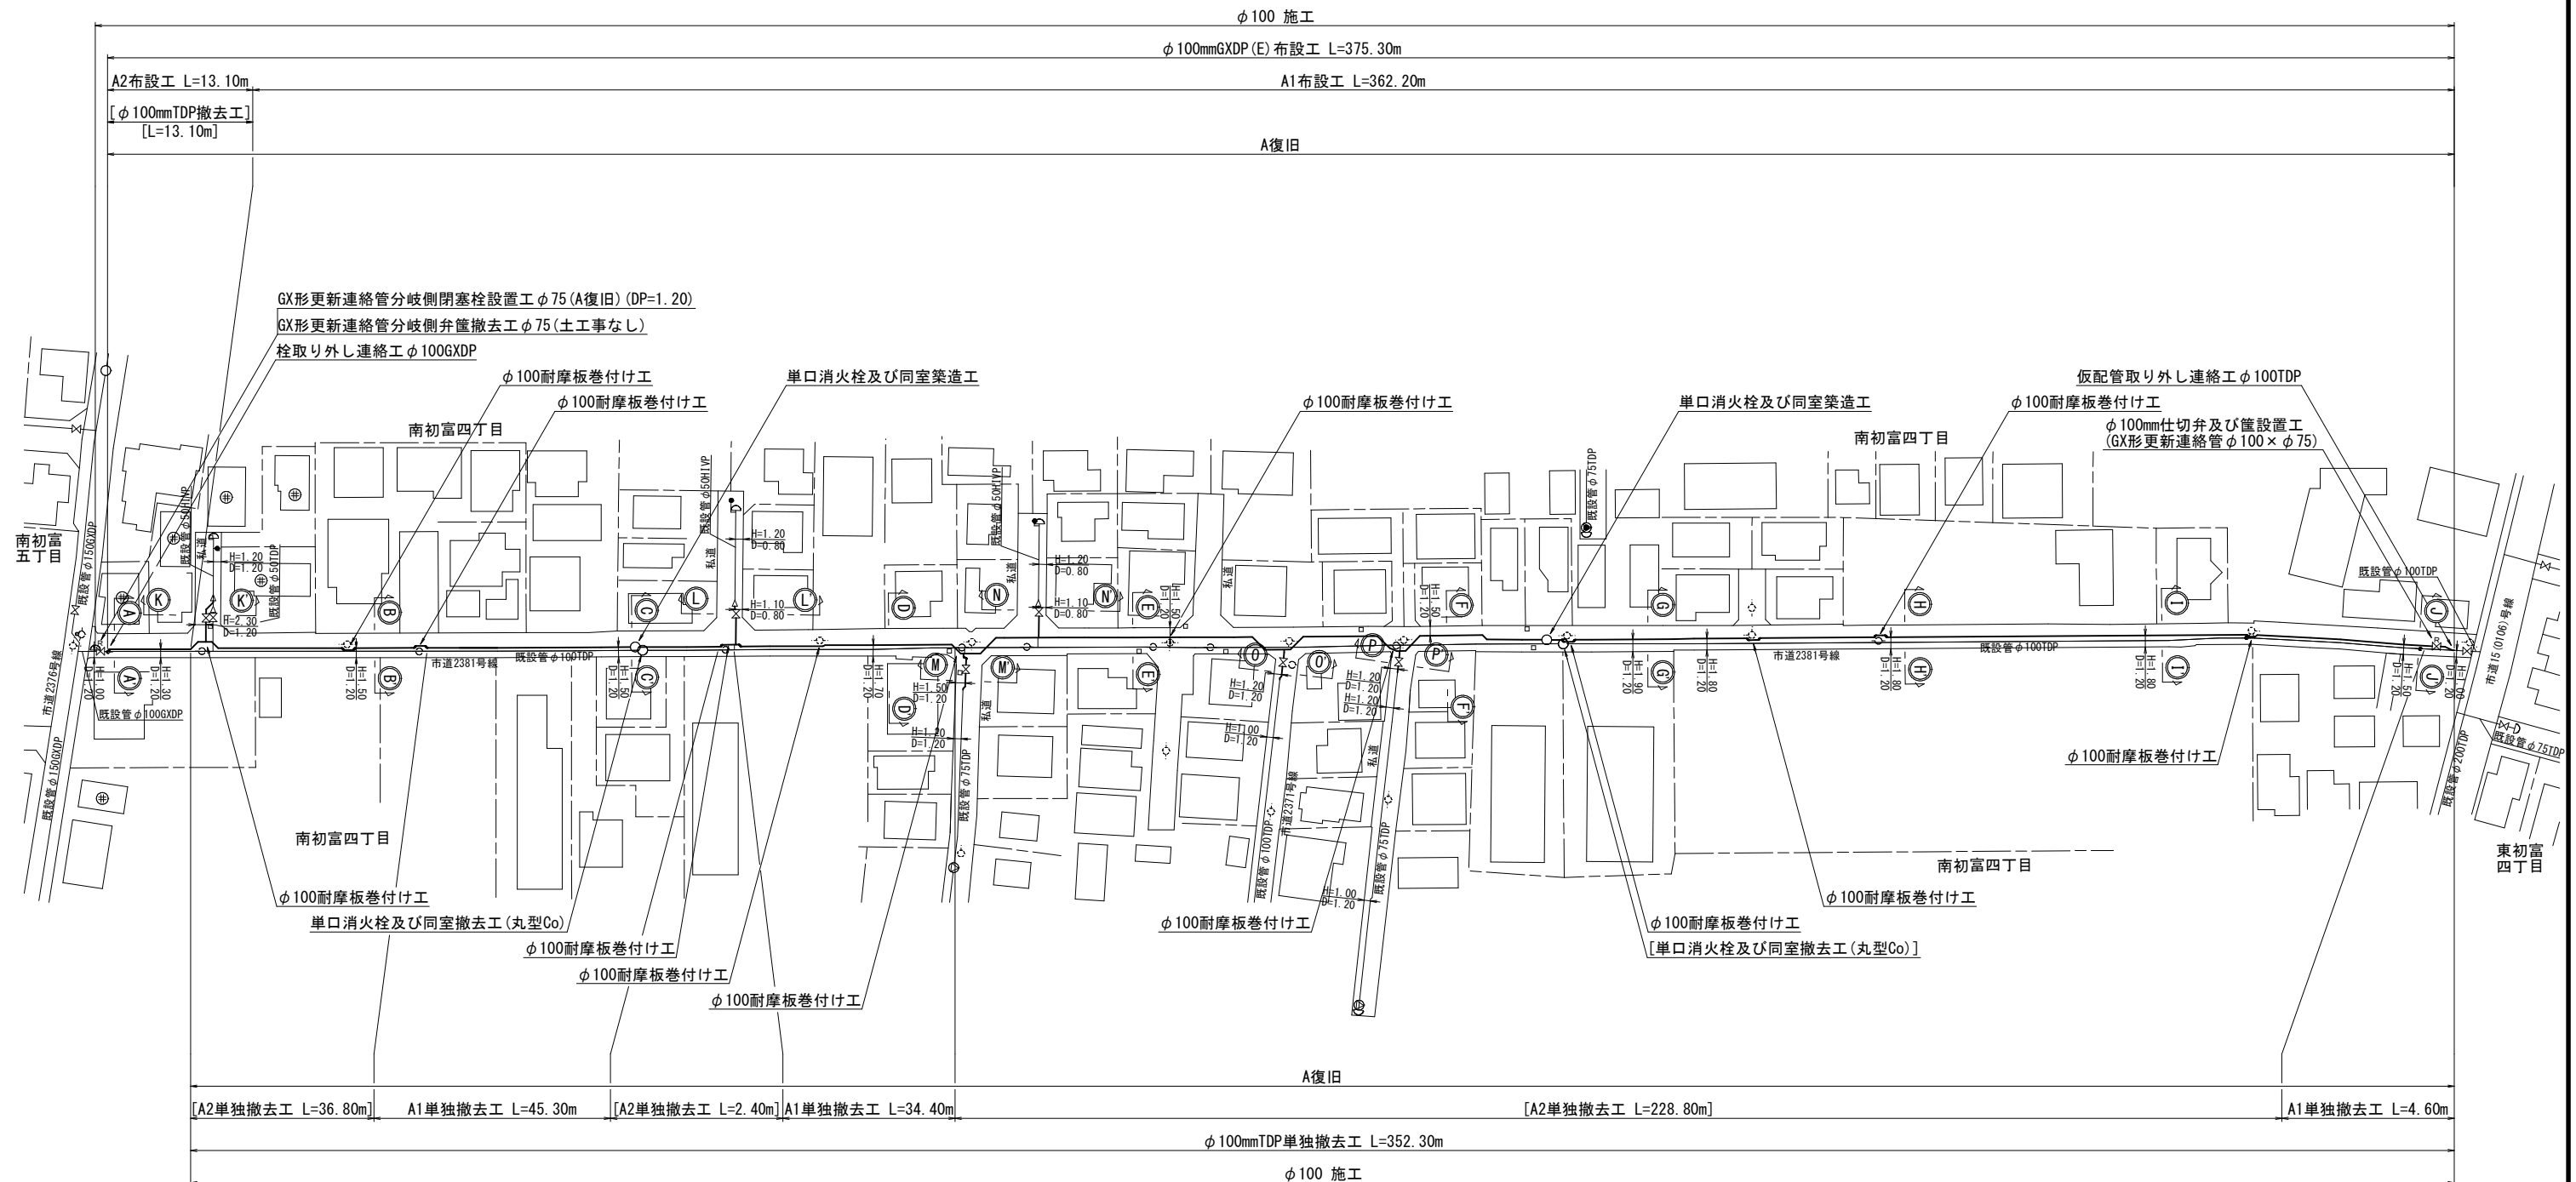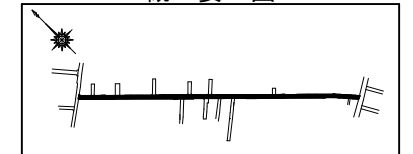


浅層埋設

工 名	鎌ヶ谷市南初富4丁目2番地先外 下水道関連配水管布設替工事（その2）				
図 面 名	平面図(1/2) (A箇所)				
図 枚	22	葉	5	縮 尺	1:500
完 成	令	和	年	月 日	工事番号 水船8・9第18号
区 画 号	F-5		千葉 県 企 業 局		
整理番号			施 工 業 者		
所 長	次 長	課 長	設 計	製 図	
所 長	次 長	課 長	監 督	製 図	



平面図 (2/2) (A箇所) S=1:500

概要図

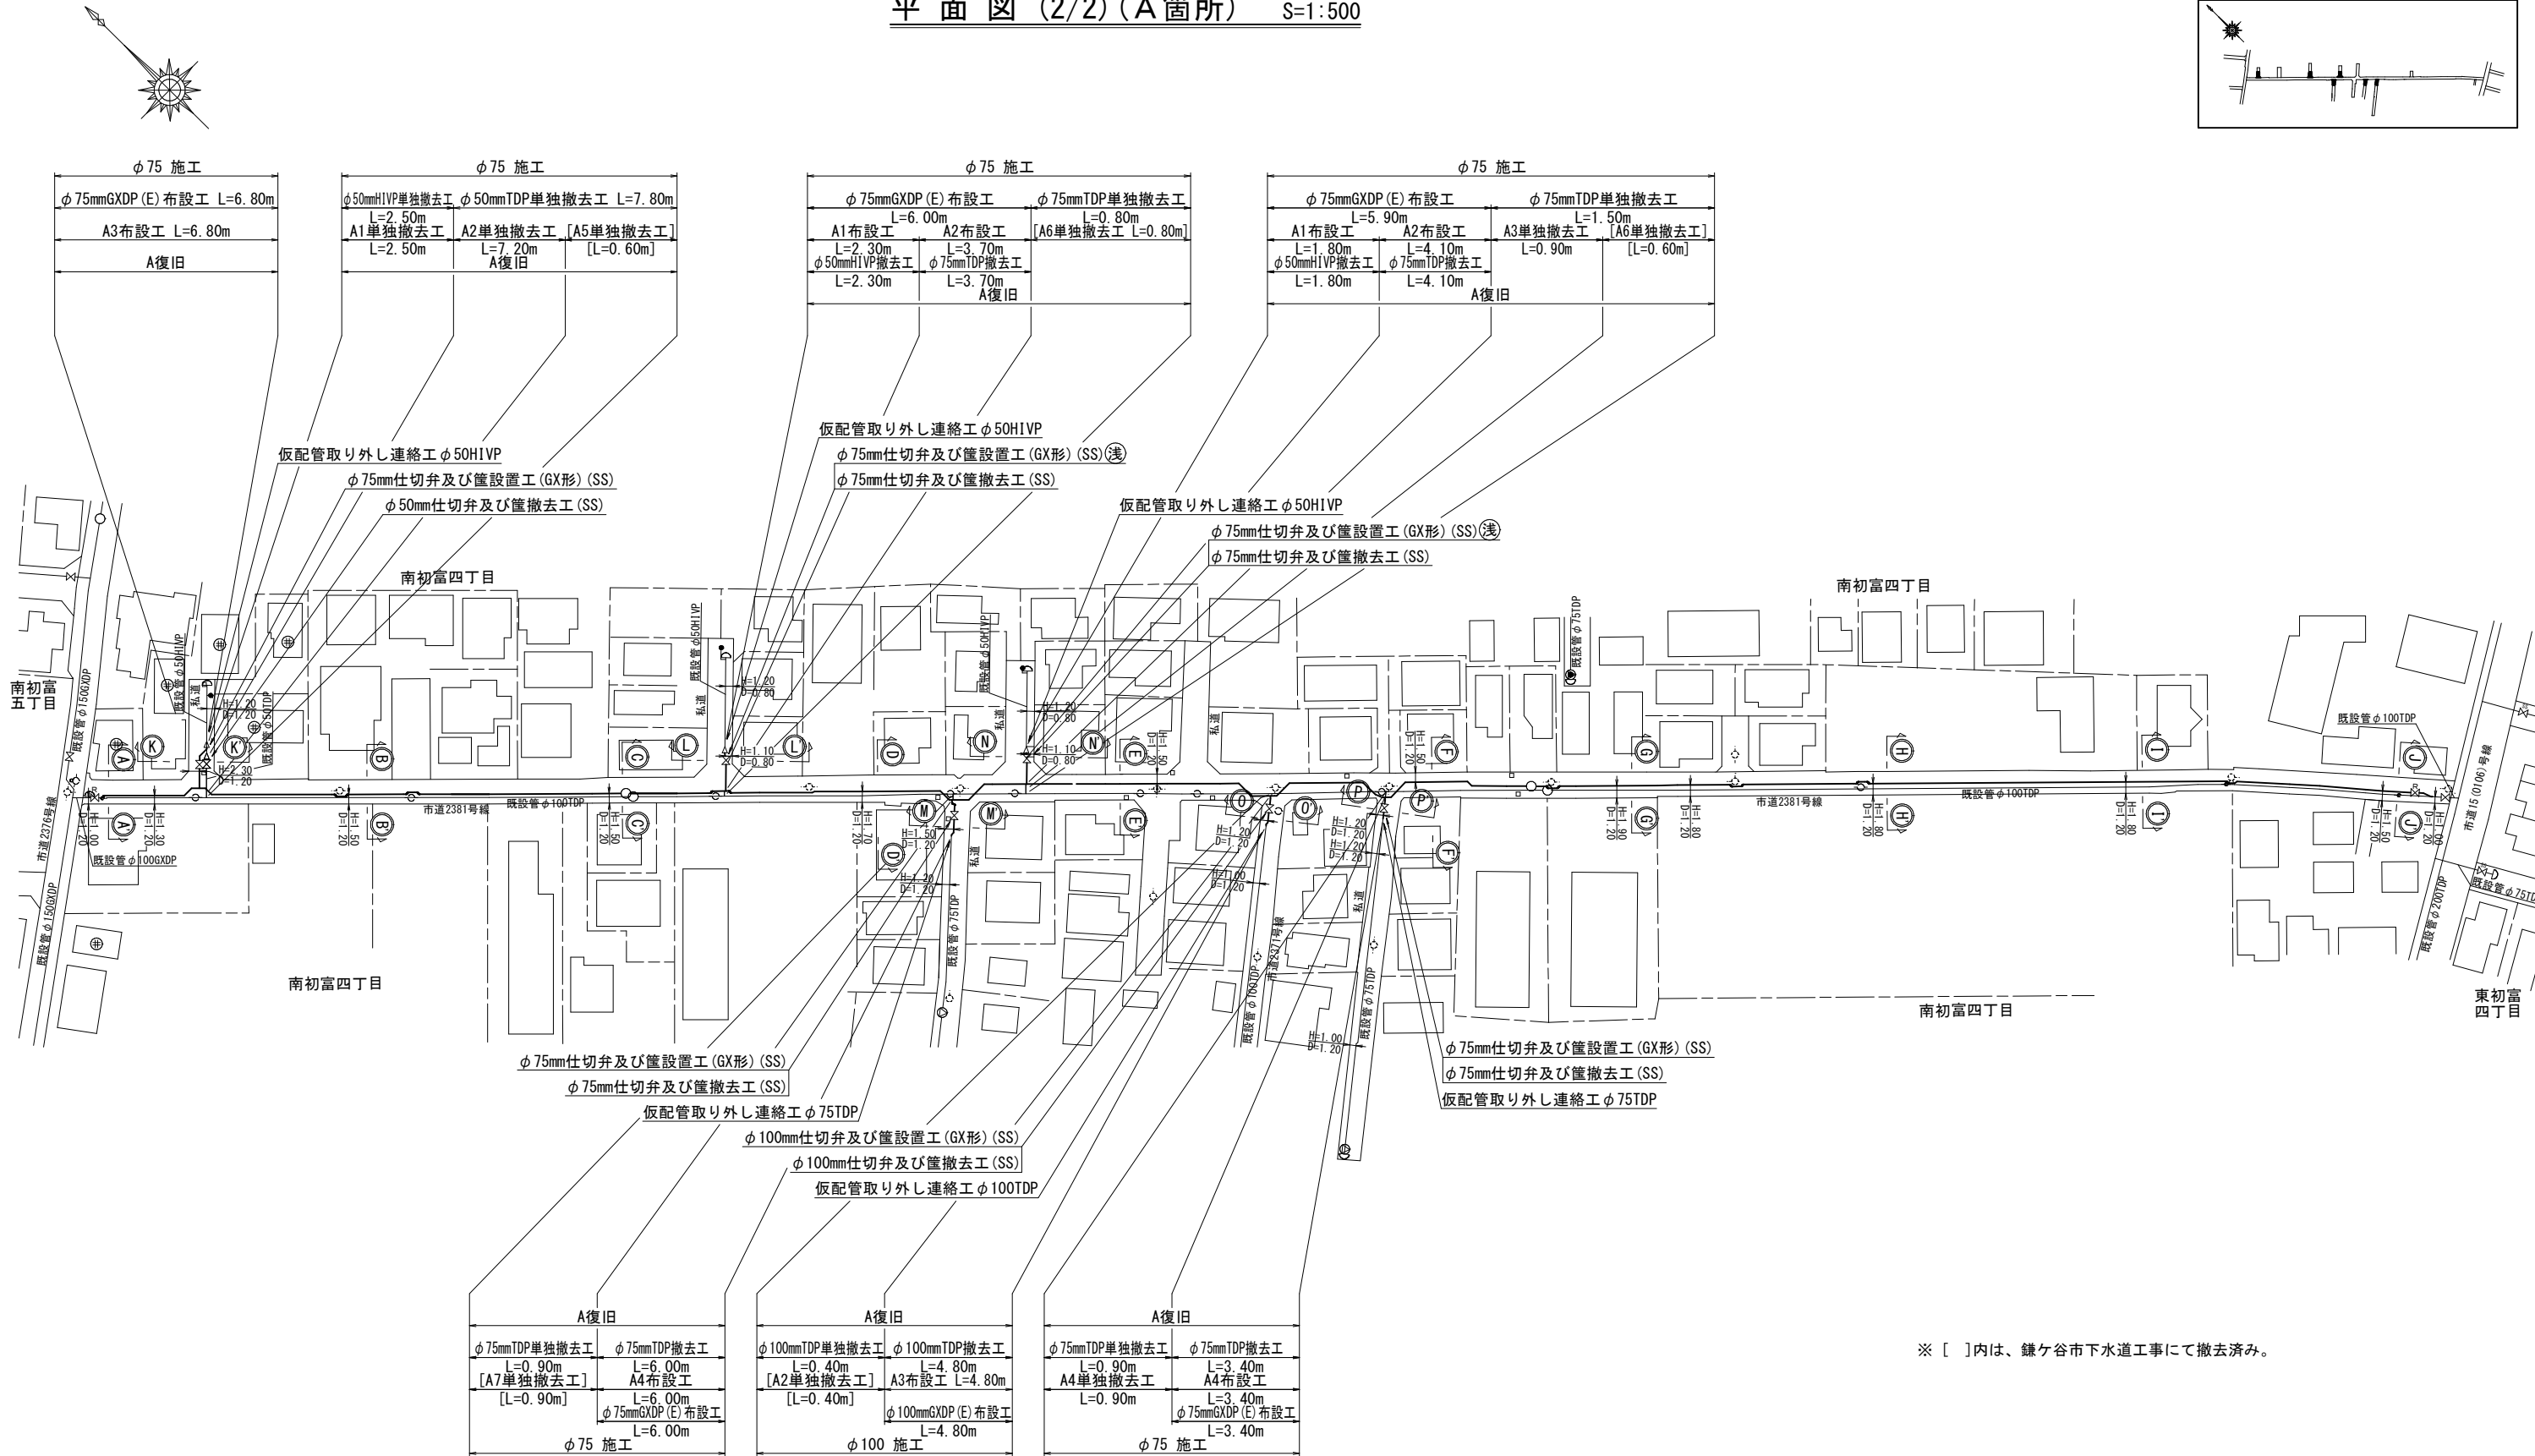












※ []内は、鎌ヶ谷市下水道工事にて撤去済み。

浅層埋設

工 事 名 称	鎌ヶ谷市南初富4丁目12番地先外 下水道関連配水管布設替工事（その2）				
図 面 名 称	平面図 (2/2) (A箇所)				
図 面 数	22 葉 中 6		縮 尺	1:500	
完 成 日	令 和 年 月 日	工 事 番 号	水船8-9第18号		
区 画 号	F-5		千葉県企業局		
整理番号			施 工 業 者		
所 長	次 長	課 長	設 計	製 図	
所 長	次 長	課 長	監 督	製 図	








横断面図 (1/2) (A箇所) S=1:50

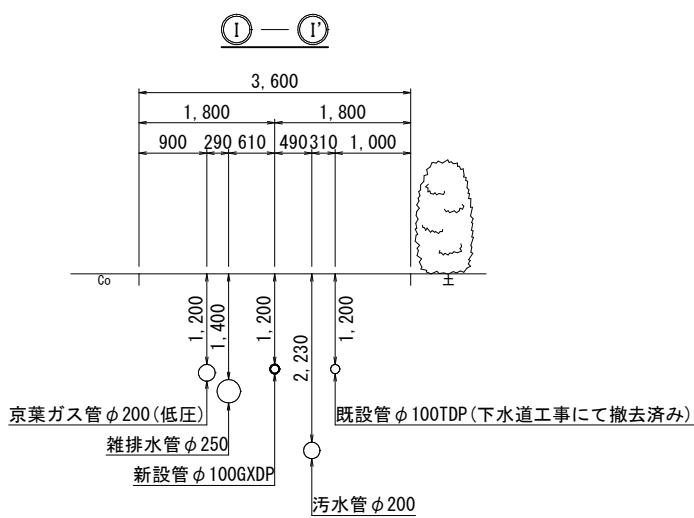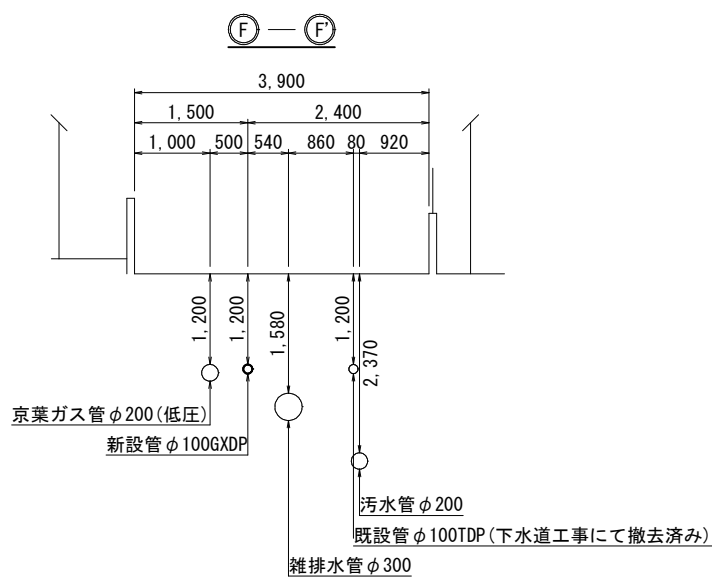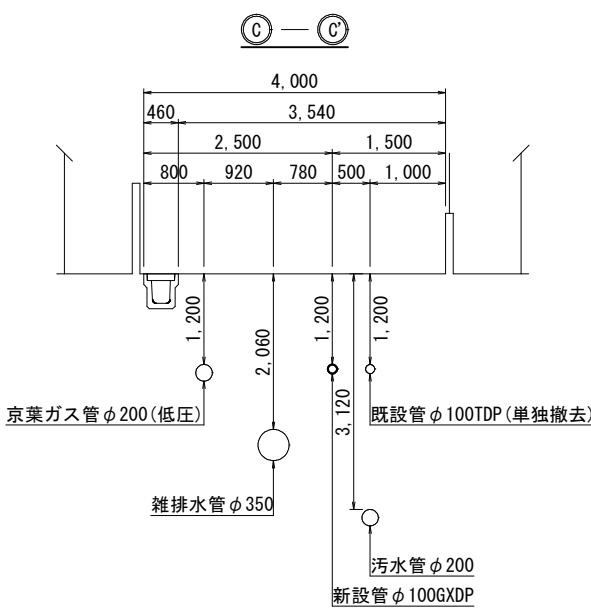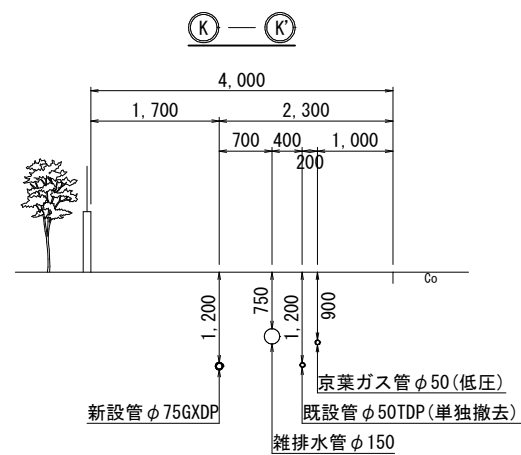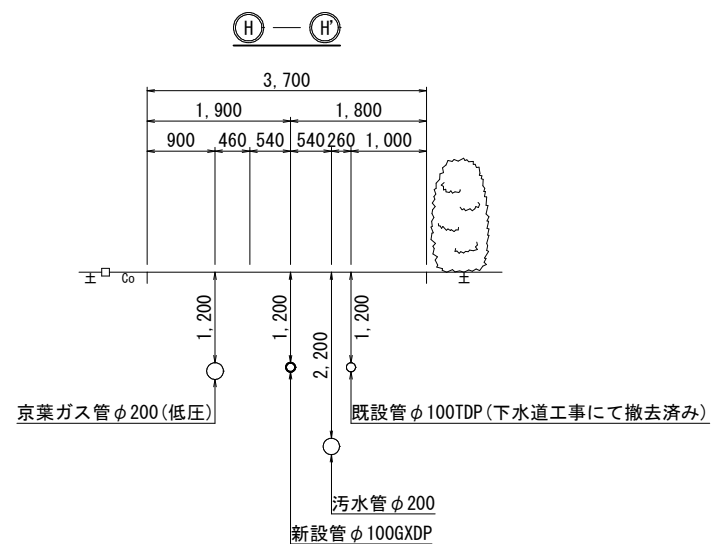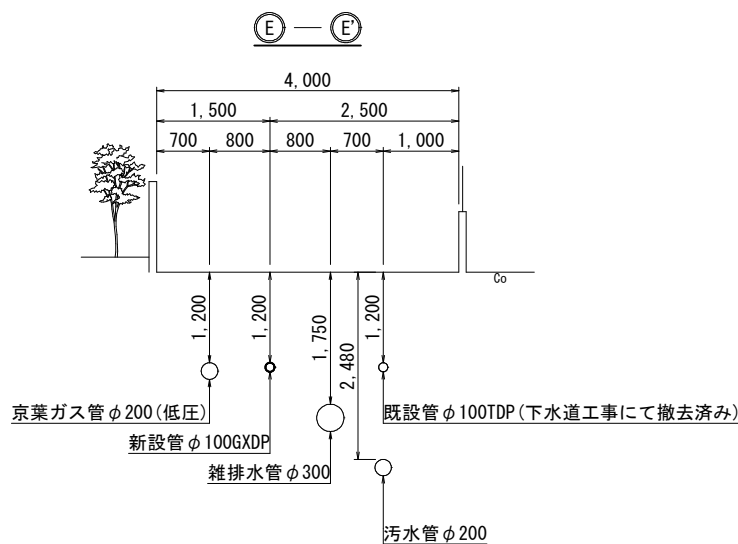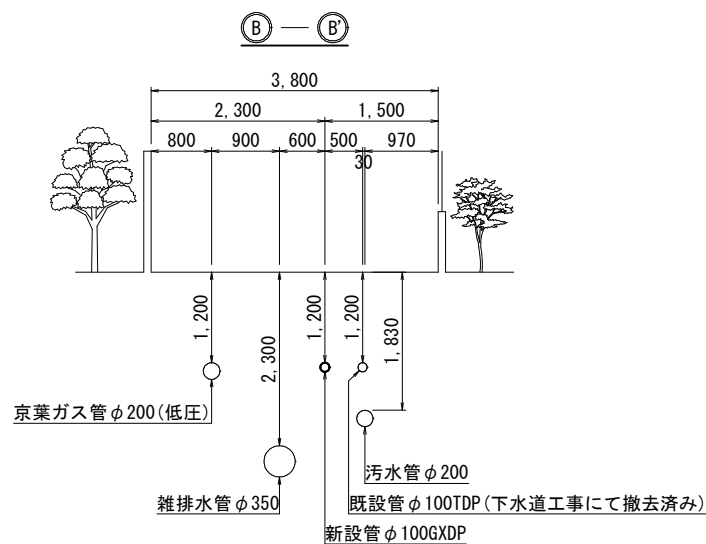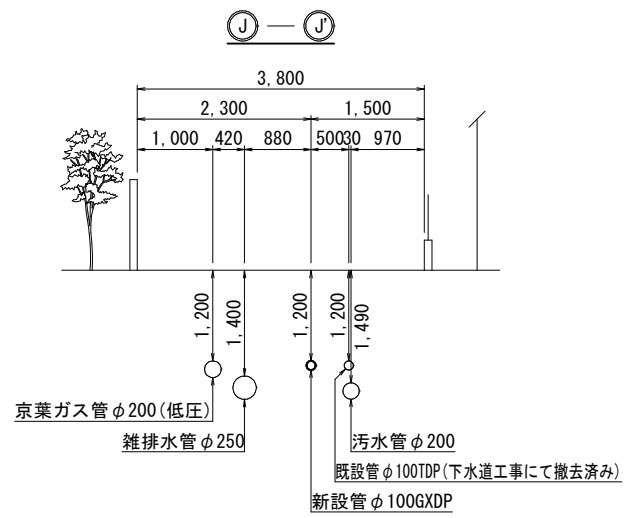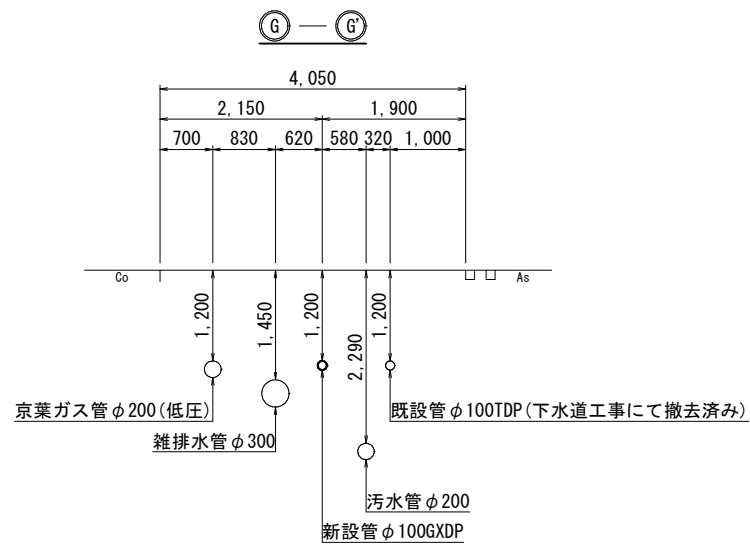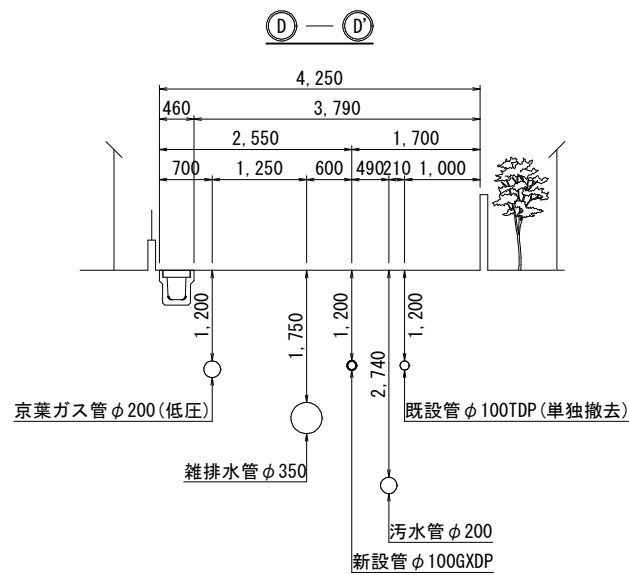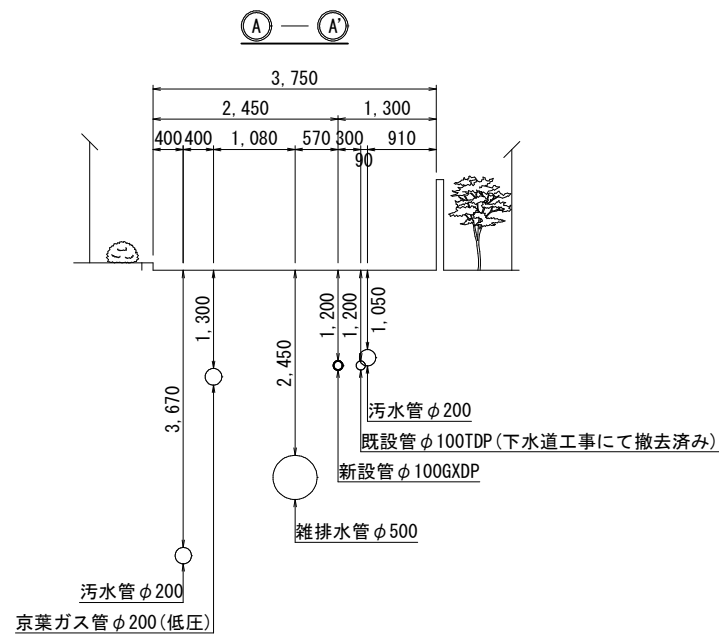


浅層埋設

工 名	鎌ヶ谷市南初富4丁目12番地先外 下水道関連配水管布設替工事 (その2)				
図 名	横断面図 (1/2) (A箇所)				
図 枚	22	葉 中	7	縮 尺	1:50
完 成	令和	年	月	日	工事番号 水船8-9第18号
区 画	F-5 千葉県企業局				
区 記					
整理番号	施 工 業 者				
所 長	次 長	課 長	設 計	製 図	
所 長	次 長	課 長	監 督	製 図	

横断面図 (2/2) (A箇所) S=1:50

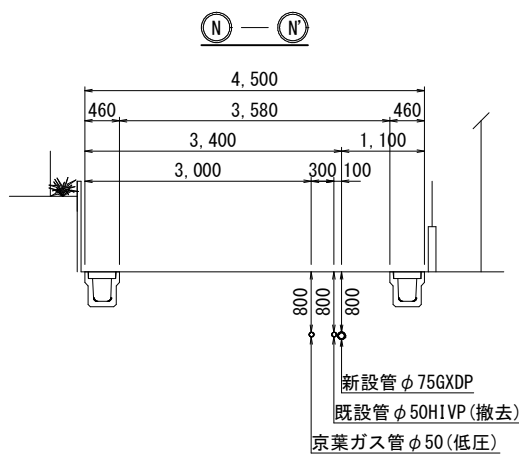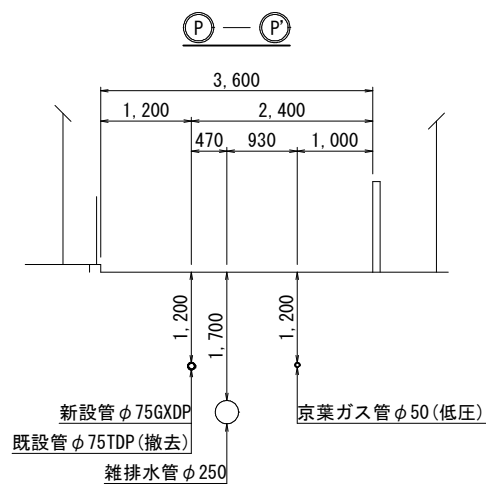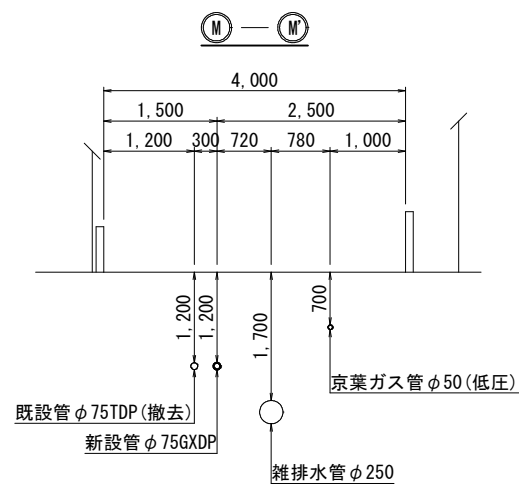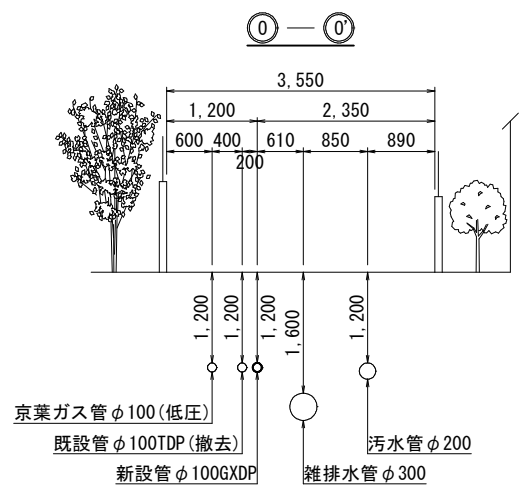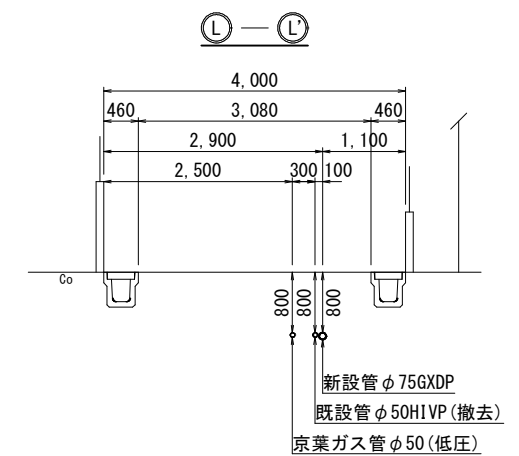

路面復旧図 (A箇所) S=1:20


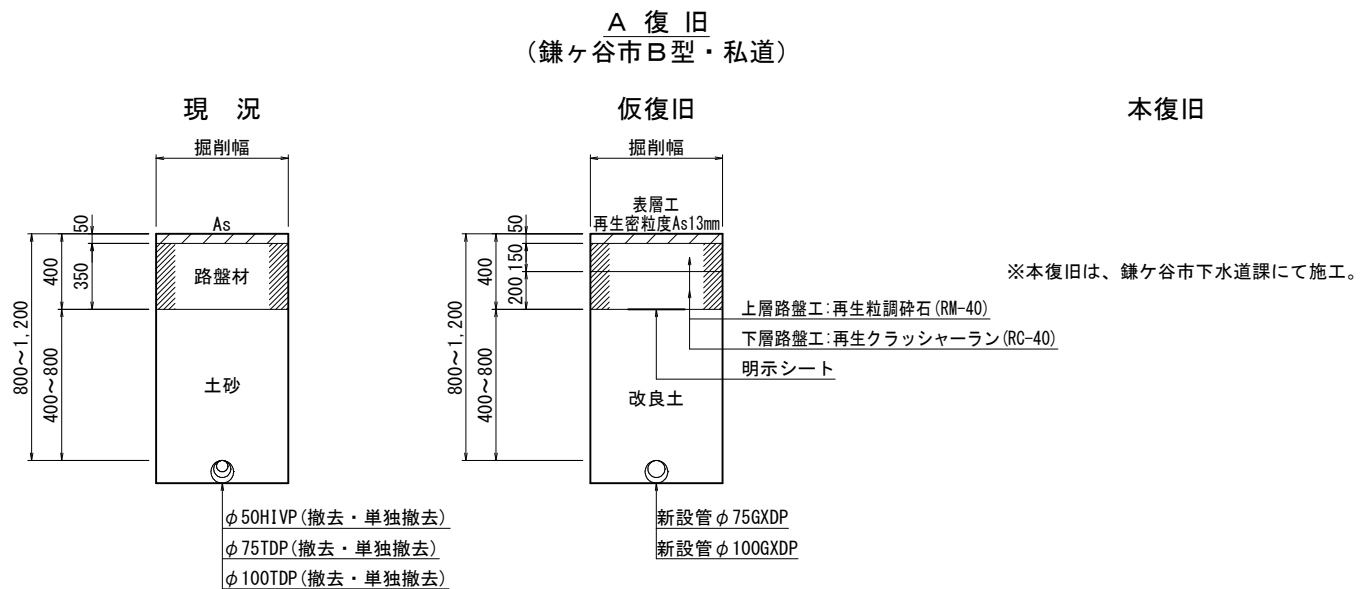


浅層埋設

工 事 名 称	鎌ヶ谷市南初富4丁目12番地先外 下水道関連配水管布設替工事（その2）				
図 面 名 称	横断面図（2/2）・路面復旧図（A箇所）				
図 面 枚 数	22 葉 中 8		縮 尺	1:50, 1:20	
完 成 日	令 和	年	月	日	工事番号
区 画 記 号	F-5		千葉県企業局		
整理番号			施 工 業 者		
所 長	次 長	課 長	設 計	製 図	
所 長	次 長	課 長	監 督	製 図	

配管参考図(1/3) (A箇所) S=Free

概要図

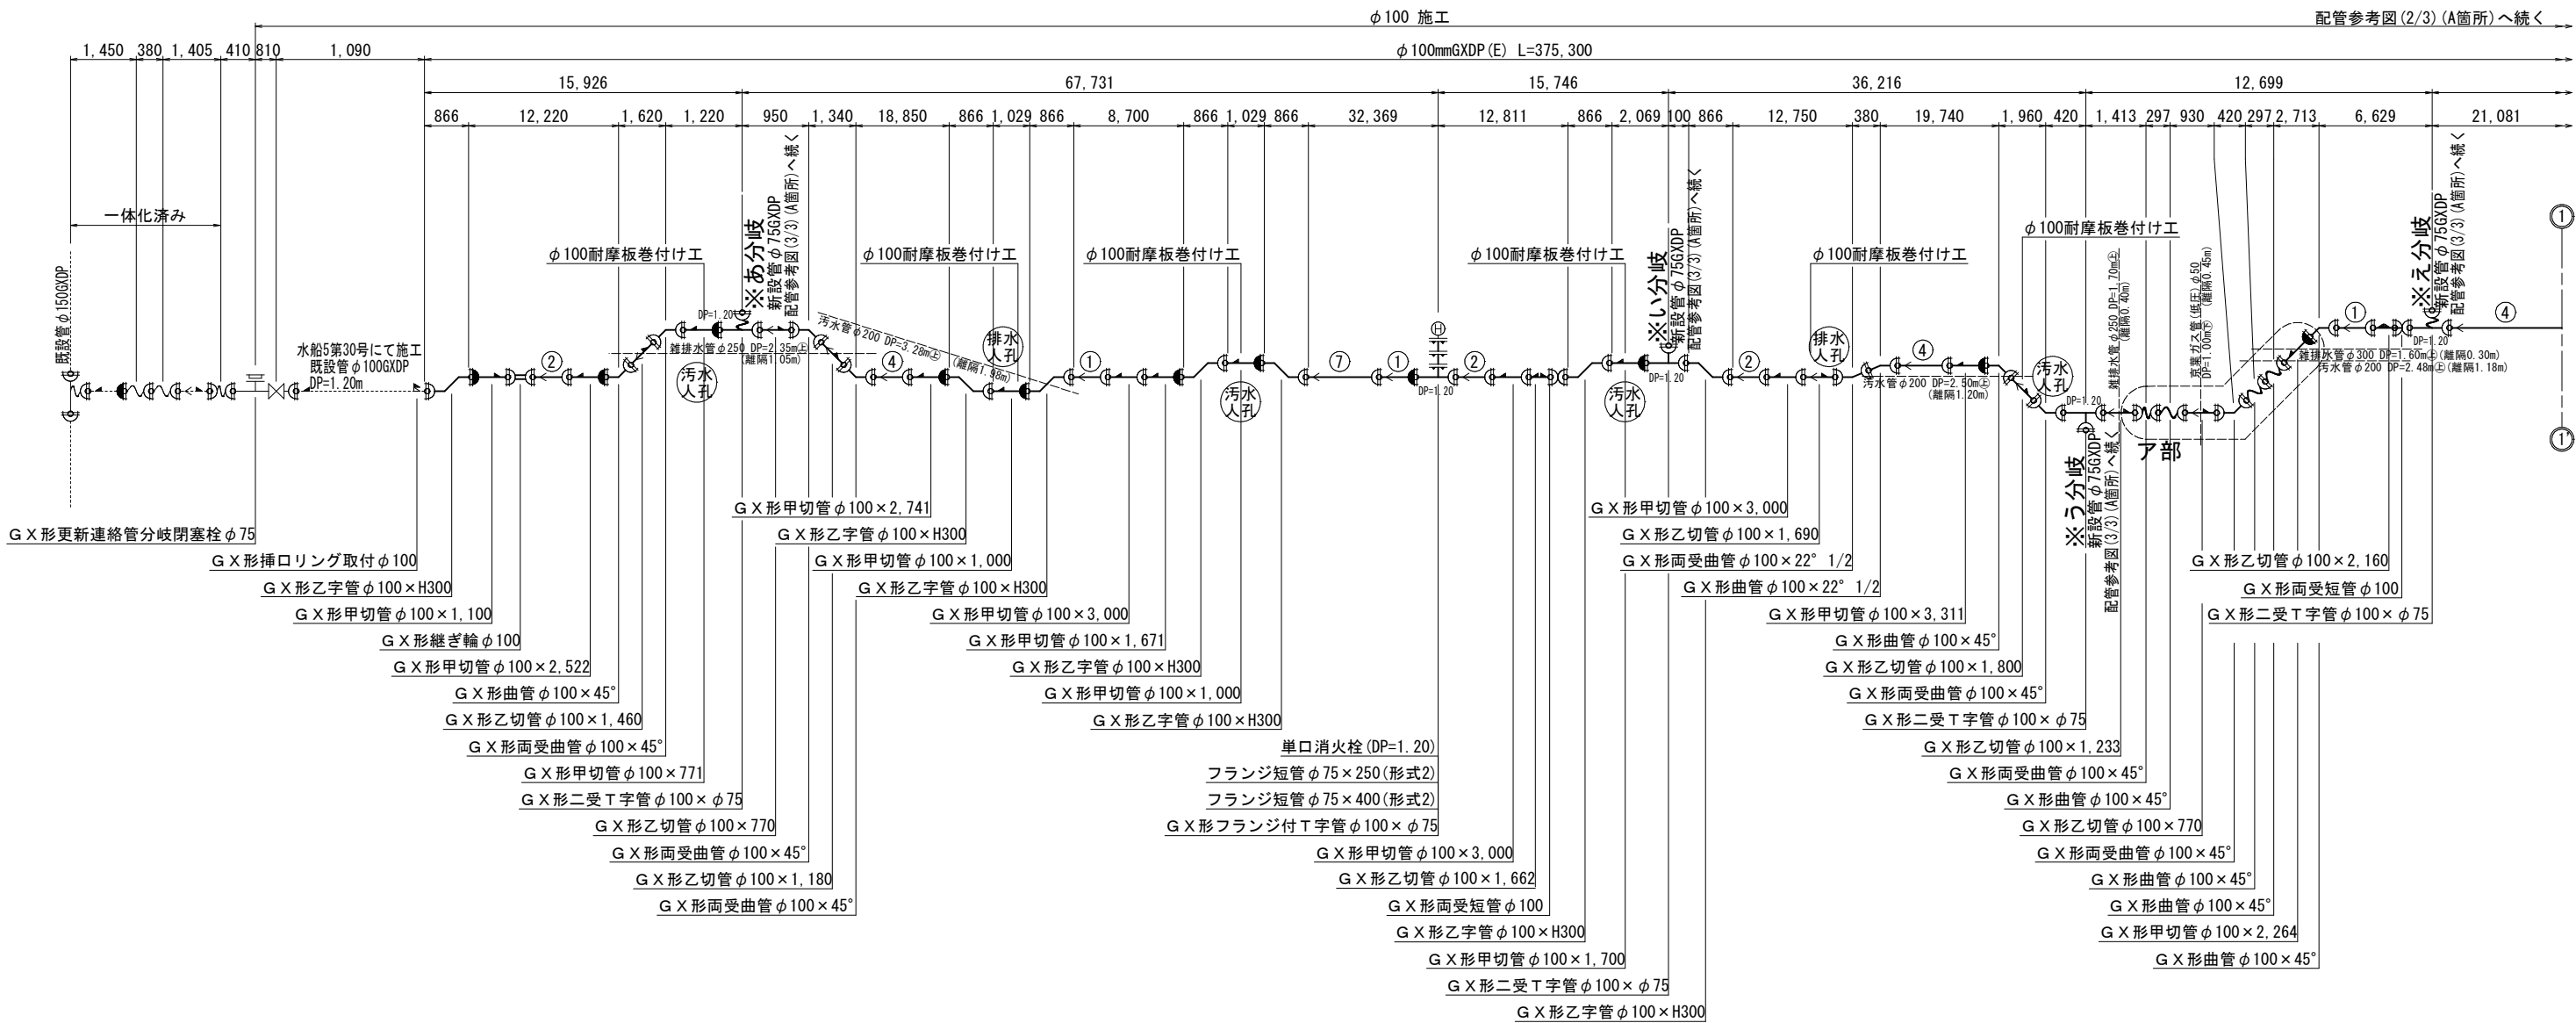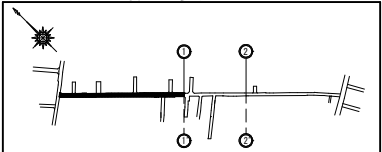

凡	例
	G X 形ライナー使用
	G X 形挿口リング加工
	G X 形挿口溝切加工
	G X 形挿口リング取付(溝切済み)
	G X 形製作時挿口加工済み
	G X 形特殊押輪
	G-Link
G X 形ライナー使用による伸び代 φ 75~φ100 - 29mm	
G X 形継ぎ輪挿し口間の寸法 φ 75 - 190mm φ100 - 200mm	
	K 形特殊押輪
	T 形離脱防止金具
	H1VP-RR離脱防止金具

G X 形一体化長さ早見表

水平曲管部					単位:m	
曲管角度	呼び径 (mm)	DP0.8	DP1.2			
90° 以下	75	4.0	4.0			
	100	5.0	5.0			
45° 以下	75	1.0	1.0			
	100	1.0	1.0			
22.5° 以下	75	1.0	1.0			
	100	1.0	1.0			
水平 T 字管部					単位:m	
	呼び径 (mm)	DP0.8	DP1.2			
本管	枝管	Lp1	Lp2	DP1.1	Lp2	
75~100	75	1.0	1.0	1.0	1.0	
	100	1.0	1.0	1.0	1.0	
伏せ越し部					単位:m	
曲管角度	呼び径 (mm)	DP0.8	DP1.2			
90°	75	4.0	4.0			
	100	5.0	5.0			
45° 以下	75	1.0	1.0			
	100	1.0	1.0			
22.5° 以下	75	1.0	1.0			
	100	1.0	1.0			

垂直 S ベンド部 単位:m				
曲管角度	呼び径 (mm)	DP0.8	DP1.2	
90°	75	4.0	4.0	4.0
	100	5.0	5.0	5.0
45° 以下	75	1.0	1.0	1.0
	100	1.0	1.0	1.0
22.5° 以下	75	1.0	1.0	1.0
	100	1.0	1.0	1.0
管端部および仕切弁部 単位:m				
呼び径 (mm)	単位:m			
75	9.5			
100	12.0			

既設管一体化長さ早見表

管端部および仕切弁部 (ポリエチレンスリーブあり)

呼び径 (mm)	DP0.8	DP1.2
75	9.3	6.4
100	11.7	8.0

G X 形切管最小長さ

挿口加工時	単位:m	
呼び径 (mm)	甲切管	乙切管
75	700	770
100	720	770


T 形切管最小長さ

呼び径 (mm)	甲切管	乙切管
75	630	570
100	630	570

G X 形乙字管寸法

呼び径 (mm)	H=300		H=450	
	平面	縦断	平面	縦断
75	832	680	1,007	730
100	866	730	1,037	780

A 部断面図

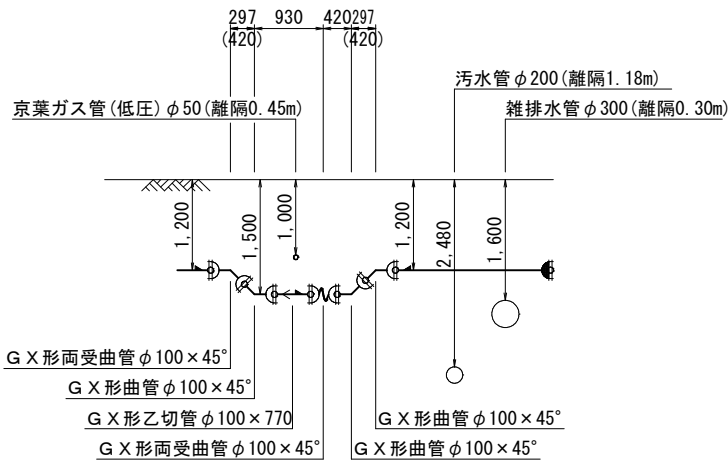


※ () 内はカタログ延長を示す。

浅層埋設

工 事 名	鎌ヶ谷市南初富 4 丁目 1 2 番地先外 下水道関連配水管布設替工事 (その 2)				
図 面 名	配管参考図 (1/3) (A箇所)				
図 面 数	22 葉 中 9		縮 尺	Free	
完 成 日	令 和 年 月 日	工 事 番 号	水船8-9第18号		
区 画 記 号	F - 5		千葉県企業局		
整理番号		施 工 業 者			
所 長	次 長	課 長	設 計	製 図	
所 長	次 長	課 長	監 督	製 図	

配管参考図(2/3) (A箇所) S=Free

概要図

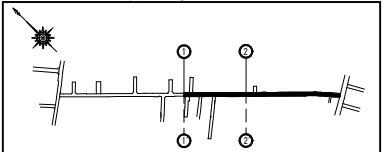

G X 形一体化長さ早見表

水平曲管部					単位:m
曲管角度	呼び径 (mm)	DPO. 8	DPT. 2		
			Lp1	Lp2	
90° 以下	75	4.0	4.0	4.0	
	100	5.0	5.0	5.0	
45° 以下	75	1.0	1.0	1.0	
	100	1.0	1.0	1.0	
22.5° 以下	75	1.0	1.0	1.0	
	100	1.0	1.0	1.0	

水平 T 字管部					単位:m
呼び径 (mm)	本管	枝管	DPT. 2		
			Lp1	Lp2	
75~100	75	1.0	1.0	1.0	
	100	1.0	1.0	1.0	

伏せ越し部					単位:m
曲管角度	呼び径 (mm)	DPO. 8	DPT. 2		
			Lp1	Lp2	
90°	75	4.0	4.0	4.0	
	100	5.0	5.0	5.0	
45° 以下	75	1.0	1.0	1.0	
	100	1.0	1.0	1.0	
22.5° 以下	75	1.0	1.0	1.0	
	100	1.0	1.0	1.0	

垂直 S ベンド部					単位:m
曲管角度	呼び径 (mm)	DPO. 8	DPT. 2		
			Lp1	Lp2	
90°	75	4.0	4.0	4.0	
	100	5.0	5.0	5.0	
45° 以下	75	1.0	1.0	1.0	
	100	1.0	1.0	1.0	
22.5° 以下	75	1.0	1.0	1.0	
	100	1.0	1.0	1.0	

管端部および仕切弁部					単位:m
呼び径 (mm)	DPO. 8	DPT. 2			
		Lp1	Lp2		
75	9.5	6.5	6.5		
	100	12.0	8.0		

既設管一体化長さ早見表
管端部および仕切弁部 (ポリエチレンスリーブあり)

単位:m				
呼び径 (mm)	DPO. 8	DPT. 2		
75	9.3	6.4	6.4	
100	11.7	8.0	8.0	

G X 形切管最小長さ

単位:mm				
呼び径 (mm)	挿入長さ	挿入長さ		
		甲切管	乙切管	
75	700	770	770	
	100	720	770	

T 形切管最小長さ

単位:mm				
呼び径 (mm)	挿入長さ	挿入長さ		
		甲切管	乙切管	
75	630	570	570	
	100	630	570	

G X 形乙字管寸法					単位:mm
呼び径 (mm)	H=300		H=450		
	平面	縦断	平面	縦断	
75	832	680	1,007	730	
	100	866	730	780	

※ () 内はカタログ延長を示す。

浅層埋設

工 事 名	鎌ヶ谷市南初富4丁目12番地先外 下水道関連配水管布設替工事（その2）				
図 面 名	配管参考図(2/3) (A箇所)				
図 面 枚 数	22 葉 中 10		縮 尺	Free	
完 成 日	令 和 年 月 日	工 事 番 号	水船8-9第18号		
区 画 区 分	F-5		千葉県企業局		
整 理 番 号			施 工 業 者		
所 長	次 長	課 長	設 計	製 図	
所 長	次 長	課 長	監 督	製 図	


配管参考図 (1/3) (A箇所) へ続く

φ100 施工

φ100mmGXDP (E) L=375, 300

40, 781 19, 650 24, 163

730 1, 029 730 11, 430 1, 718 780 340 1, 064 780 1, 099 1, 000 2, 800 11, 550 2, 710 1, 190 400 950 420 297 930 297 1, 245 8, 993 351 400 970 400 351 8, 559 1, 919 866 1, 029 866 26, 280

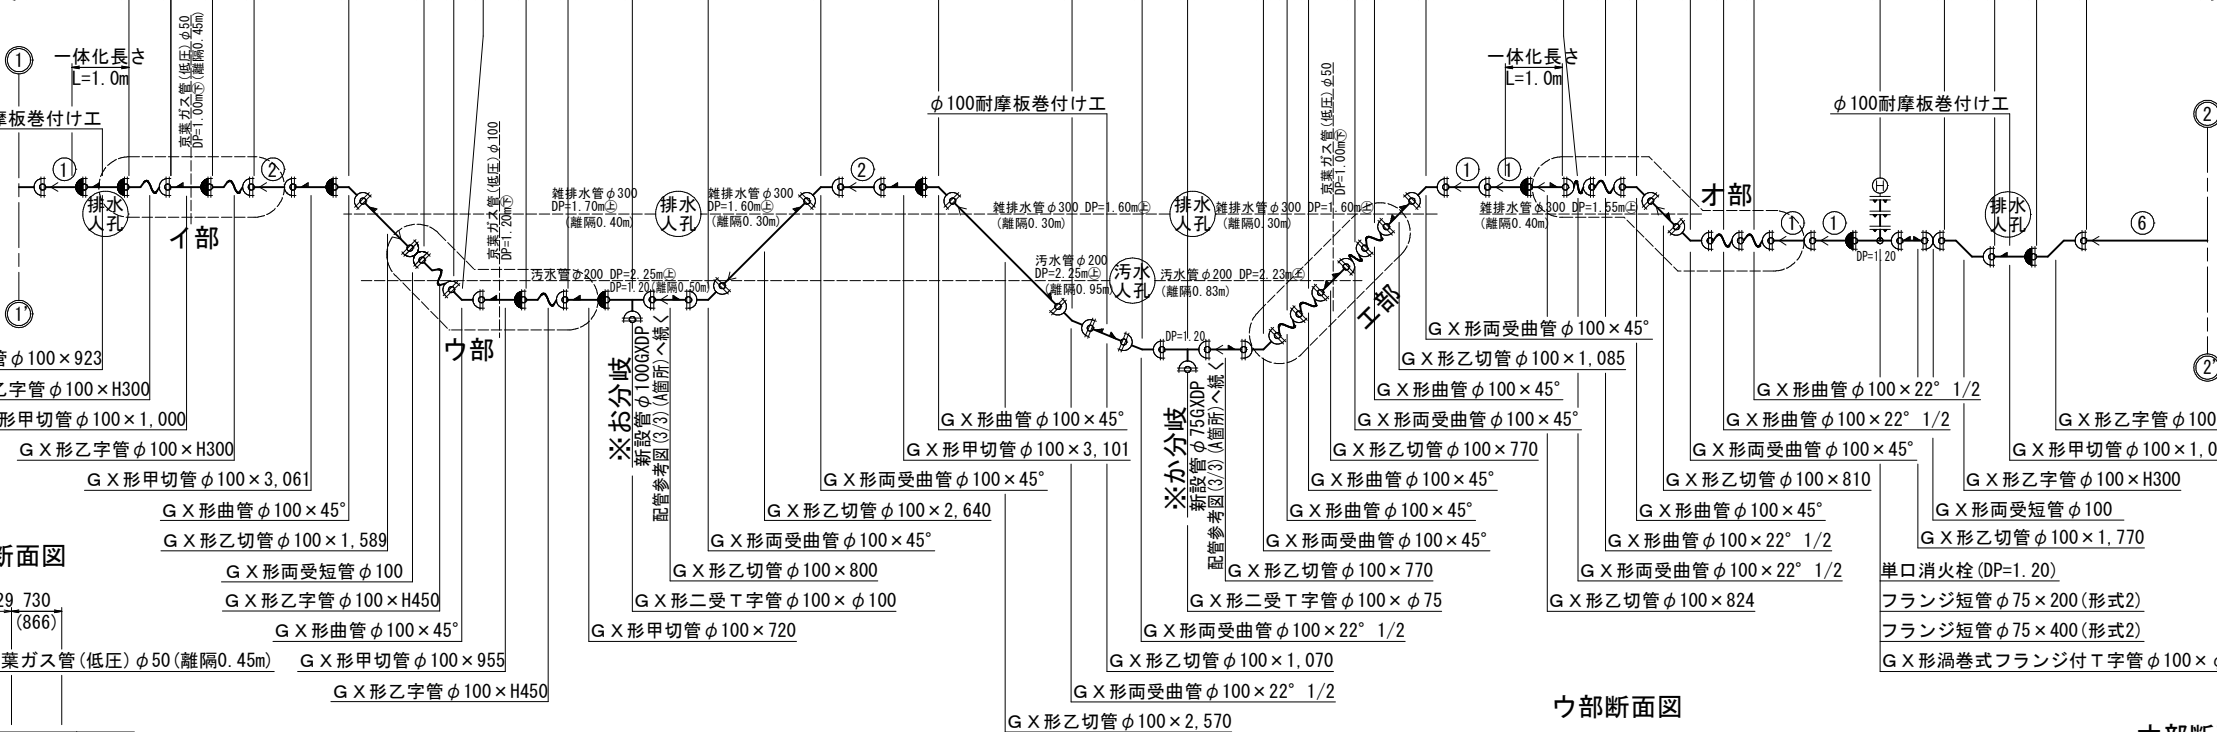

φ100 施工

φ100mmGXDP (E) L=375, 300

139, 491 2, 897

866 1, 029 866 17, 250 866 1, 029 866 56, 030 420 930 420 27, 959 1, 340 1, 307 250

φ100耐摩板巻付け工

φ100耐摩板巻付け工

φ100耐摩板巻付け工

一体化長さ L=8.0m

排水人孔

排水人孔

排水人孔

排水人孔

G X 形甲切管 φ100×923

G X 形乙字管 φ100×H300

G X 形甲切管 φ100×1, 000

G X 形乙字管 φ100×H300

G X 形甲切管 φ100×3, 061

G X 形曲管 φ100×45°

G X 形乙切管 φ100×1, 589

G X 形両受短管 φ100

G X 形乙字管 φ100×H450

G X 形甲切管 φ100×955

G X 形乙字管 φ100×H450

G X 形乙字管 φ100×H300

G X 形乙切管 φ100×2, 231

G X 形両受短管 φ100

G X 形乙字管 φ100×H300

G X 形甲切管 φ100×1, 201

G X 形両受短管 φ100

G X 形乙字管 φ100×H300

G X 形甲切管 φ100×1, 000

G X 形乙字管 φ100×H300

G X 形乙切管 φ100×2, 231

G X 形両受短管 φ100

G X 形乙字管 φ100×H300

G X 形甲切管 φ100×1, 201

G X 形両受短管 φ100

G X 形乙字管 φ100×H300

G X 形甲切管 φ100×1, 000

G X 形乙字管 φ100×H300

G X 形乙切管 φ100×2, 231

G X 形両受短管 φ100

G X 形乙字管 φ100×H300

G X 形甲切管 φ100×1, 201

G X 形両受短管 φ100

G X 形乙字管 φ100×H300

G X 形甲切管 φ100×1, 000

G X 形乙字管 φ100×H300

G X 形乙切管 φ100×2, 231

G X 形両受短管 φ100

G X 形乙字管 φ100×H300

G X 形甲切管 φ100×1, 201

G X 形両受短管 φ100

G X 形乙字管 φ100×H300

G X 形甲切管 φ100×1, 000

G X 形乙字管 φ100×H300

G X 形乙切管 φ100×2, 231

G X 形両受短管 φ100

G X 形乙字管 φ100×H300

G X 形甲切管 φ100×1, 201

G X 形両受短管 φ100

G X 形乙字管 φ100×H300

G X 形甲切管 φ100×1, 000

G X 形乙字管 φ100×H300

G X 形乙切管 φ100×2, 231

G X 形両受短管 φ100











G X 形乙字管 φ100×H300

G X 形甲切管 φ100×1, 201

凡 例	
	G X 形ライナー使用
	G X 形挿口リング加工
	G X 形挿口溝切加工
	G X 形挿口リング取り (清切済み)
	G X 形特殊押輪
	G-LINK
G X 形ライナー使用による伸び代 φ75~φ100 - 29mm	
G X 形継ぎ輪挿し口間の寸法 φ75 - 190mm φ100 - 200mm	
	K 形特殊押輪
	T 形離脱防止金具
	H1VP-RR 離脱防止金具

配管参考図 (3/3) (A箇所) S=Free

概要図

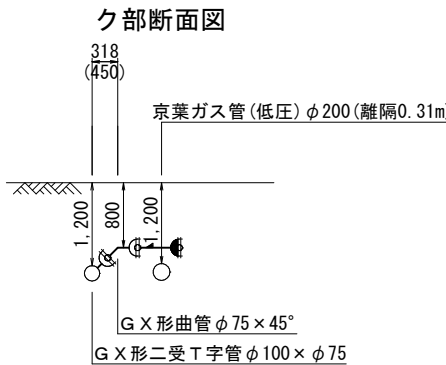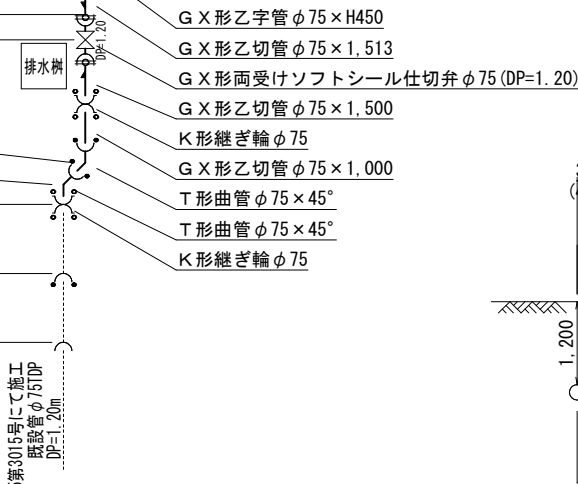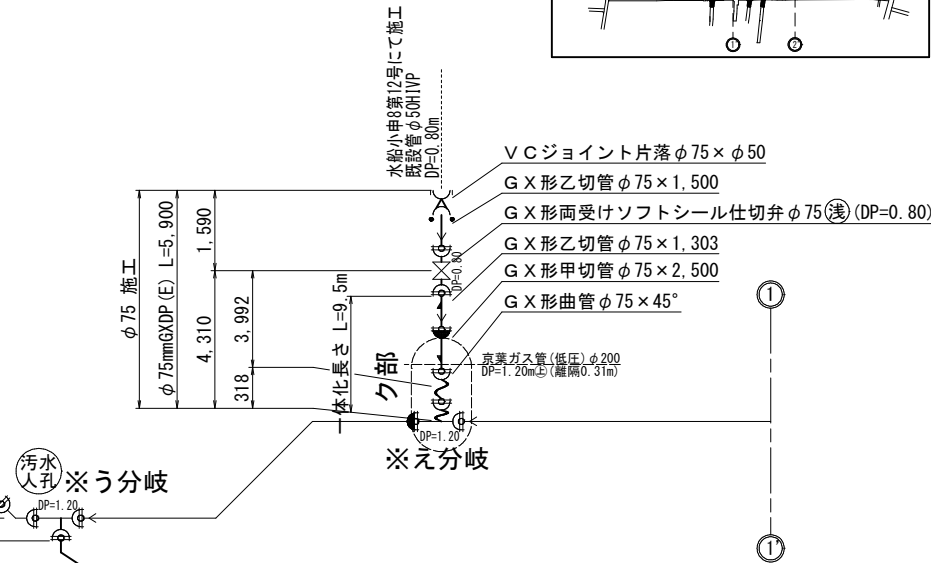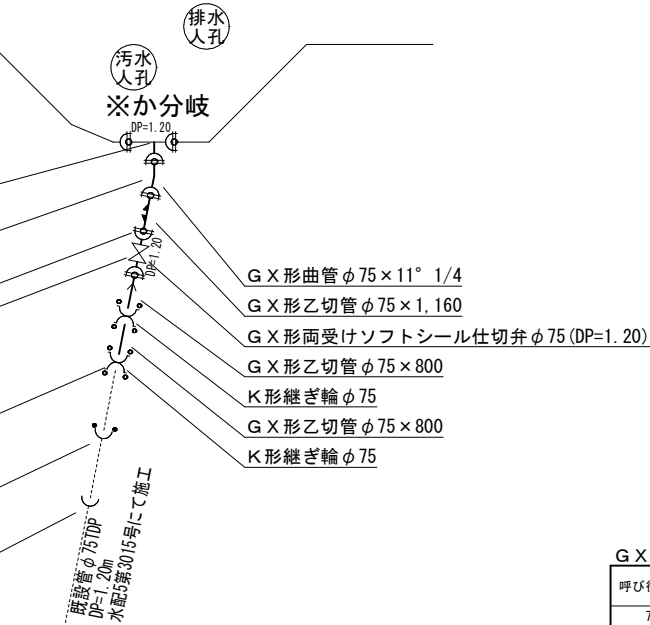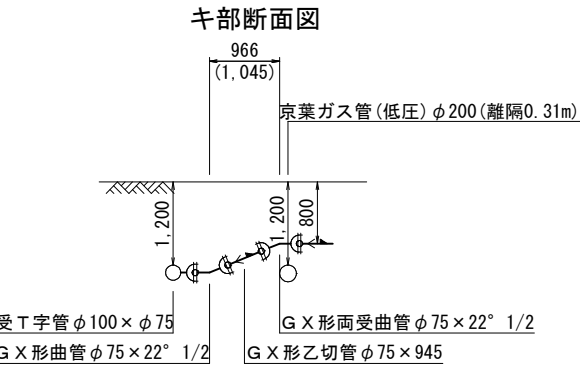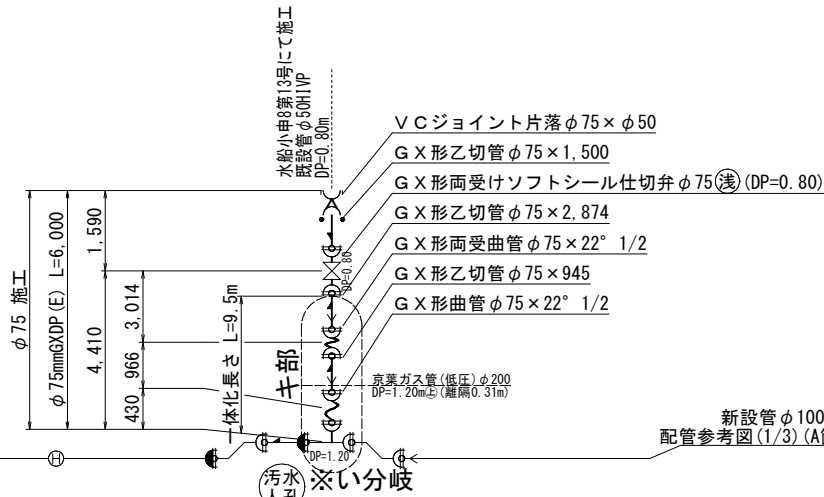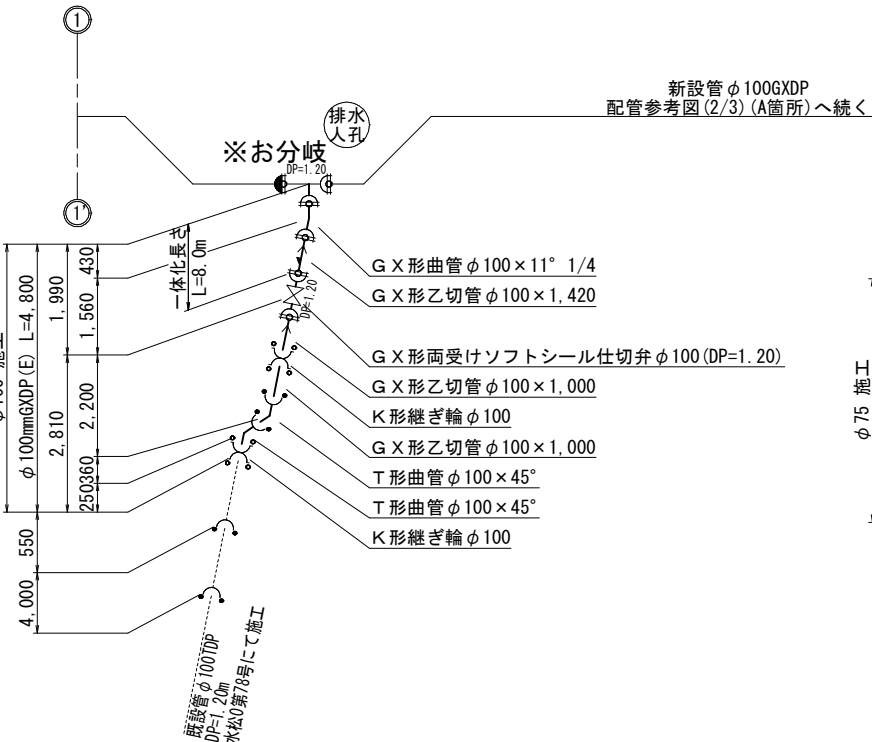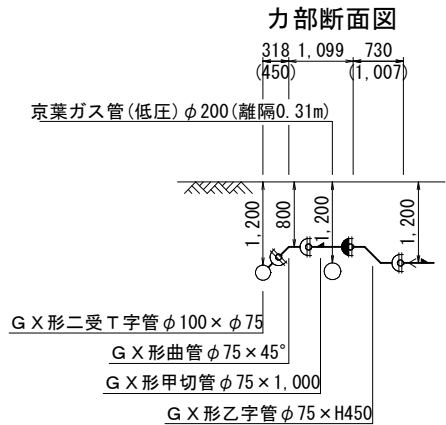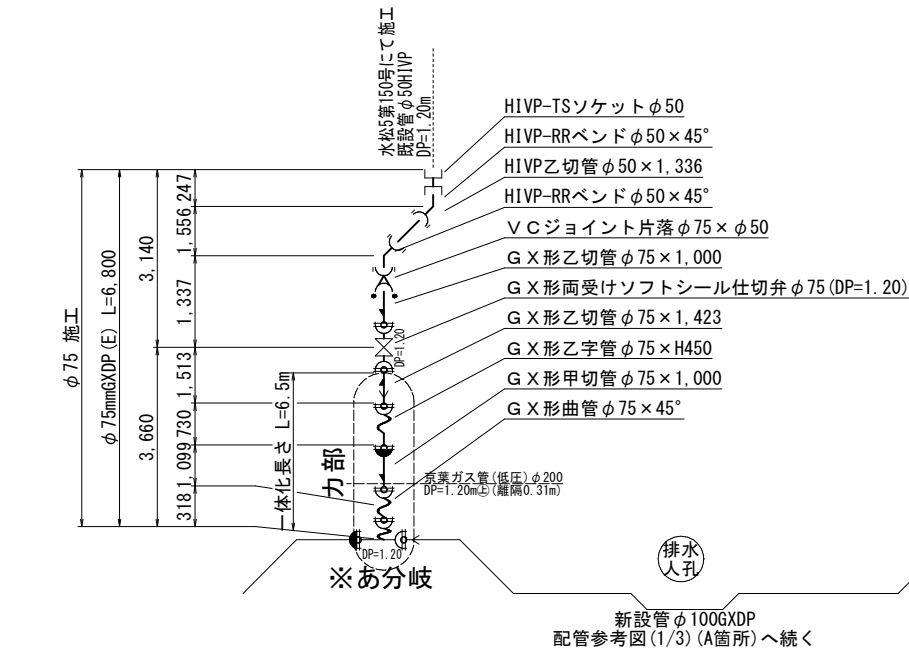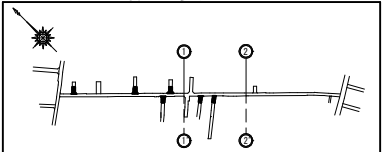

凡 例	
	G×形ライナー使用
	G×形挿口リング加工
	G×形挿口溝切加工
	G×形挿口リング取付 (溝切済み)
	G×形製作時挿口加工済み
	G-Link
G×形ライナー使用による伸び代 φ75～φ100 - 29mm	
G×形継ぎ輪挿し口間の寸法 φ75 - 190mm φ100 - 200mm	
	K形特殊挿輪
	T形離脱防止金具
	HIVP-RR離脱防止金具

G×形乙字管寸法					単位:mm
呼び径 (mm)	H=300		H=450		
	平面	縦断	平面	縦断	
75	832	680	1,007	730	
100	866	730	1,037	780	

G×形一体化長さ早見表					単位:m
水平曲管部					単位:m
曲管角度	呼び径 (mm)	DP0.8	DP1.2	DP1.2	
90° 以下	75	4.0	4.0		
	100	5.0	5.0		
45° 以下	75	1.0	1.0		
	100	1.0	1.0		
22.5° 以下	75	1.0	1.0		
	100	1.0	1.0		
水平T字管部					単位:m
呼び径 (mm)	DP0.8	DP1.2	DP1.2	DP1.2	
本管	Lp1	Lp2	Lp1	Lp2	
	75	1.0	1.0	1.0	1.0
75～100	100	1.0	1.0	1.0	1.0
伏せ越し部					単位:m
曲管角度	呼び径 (mm)	DP0.8	DP1.2	DP1.2	
90°	75	4.0	4.0		
	100	5.0	5.0		
45° 以下	75	1.0	1.0		
	100	1.0	1.0		
22.5° 以下	75	1.0	1.0		
	100	1.0	1.0		

垂直Sベンド部					単位:m
曲管角度	呼び径 (mm)	DP0.8		DP1.2	
		Lp1	Lp2	Lp1	Lp2
90°	75	4.0	4.0	4.0	4.0
	100	5.0	5.0	5.0	5.0
45° 以下	75	1.0	1.0	1.0	1.0
	100	1.0	1.0	1.0	1.0
22.5° 以下	75	1.0	1.0	1.0	1.0
	100	1.0	1.0	1.0	1.0
管端部および仕切弁部					単位:m
呼び径 (mm)	DP0.8	DP1.2	DP1.2	DP1.2	
75	9.5	6.5			
100	12.0	8.0			

既設管一体化長さ早見表				単位:m
管端部および仕切弁部 (ポリエチレンスリーブあり)				単位:m
呼び径 (mm)	DP0.8	DP1.2	DP1.2	
75	9.3	6.4		
100	11.7	8.0		

G×形切管最小長さ				単位:mm
挿口リング加工時				単位:mm
呼び径 (mm)	甲切管	乙切管	乙切管	
75	700	770		
100	720	770		


T形切管最小長さ				単位:mm
呼び径 (mm)	甲切管	乙切管	乙切管	
75	630	570		
100	630	570		

※ () 内はカタログ延長を示す。

浅層埋設

工 事 名 称	鎌ヶ谷市南初富4丁目12番地先外 下水道関連配水管布設替工事（その2）				
図 面 名 称	配管参考図(3/3) (A箇所)				
図 面 枚 数	22 葉 中 11		縮 尺	Free	
完 成 日	令 和 年 月 日	工 事 番 号	水船8-9第18号		
区 画 区 分	F－5		千葉県企業局		
整 理 番 号		施 工 業 者			
所 長	次 長	課 長	設 計	製 図	
所 長	次 長	課 長	監 督	製 図	

給水切替平面図 (A箇所) S=1:500

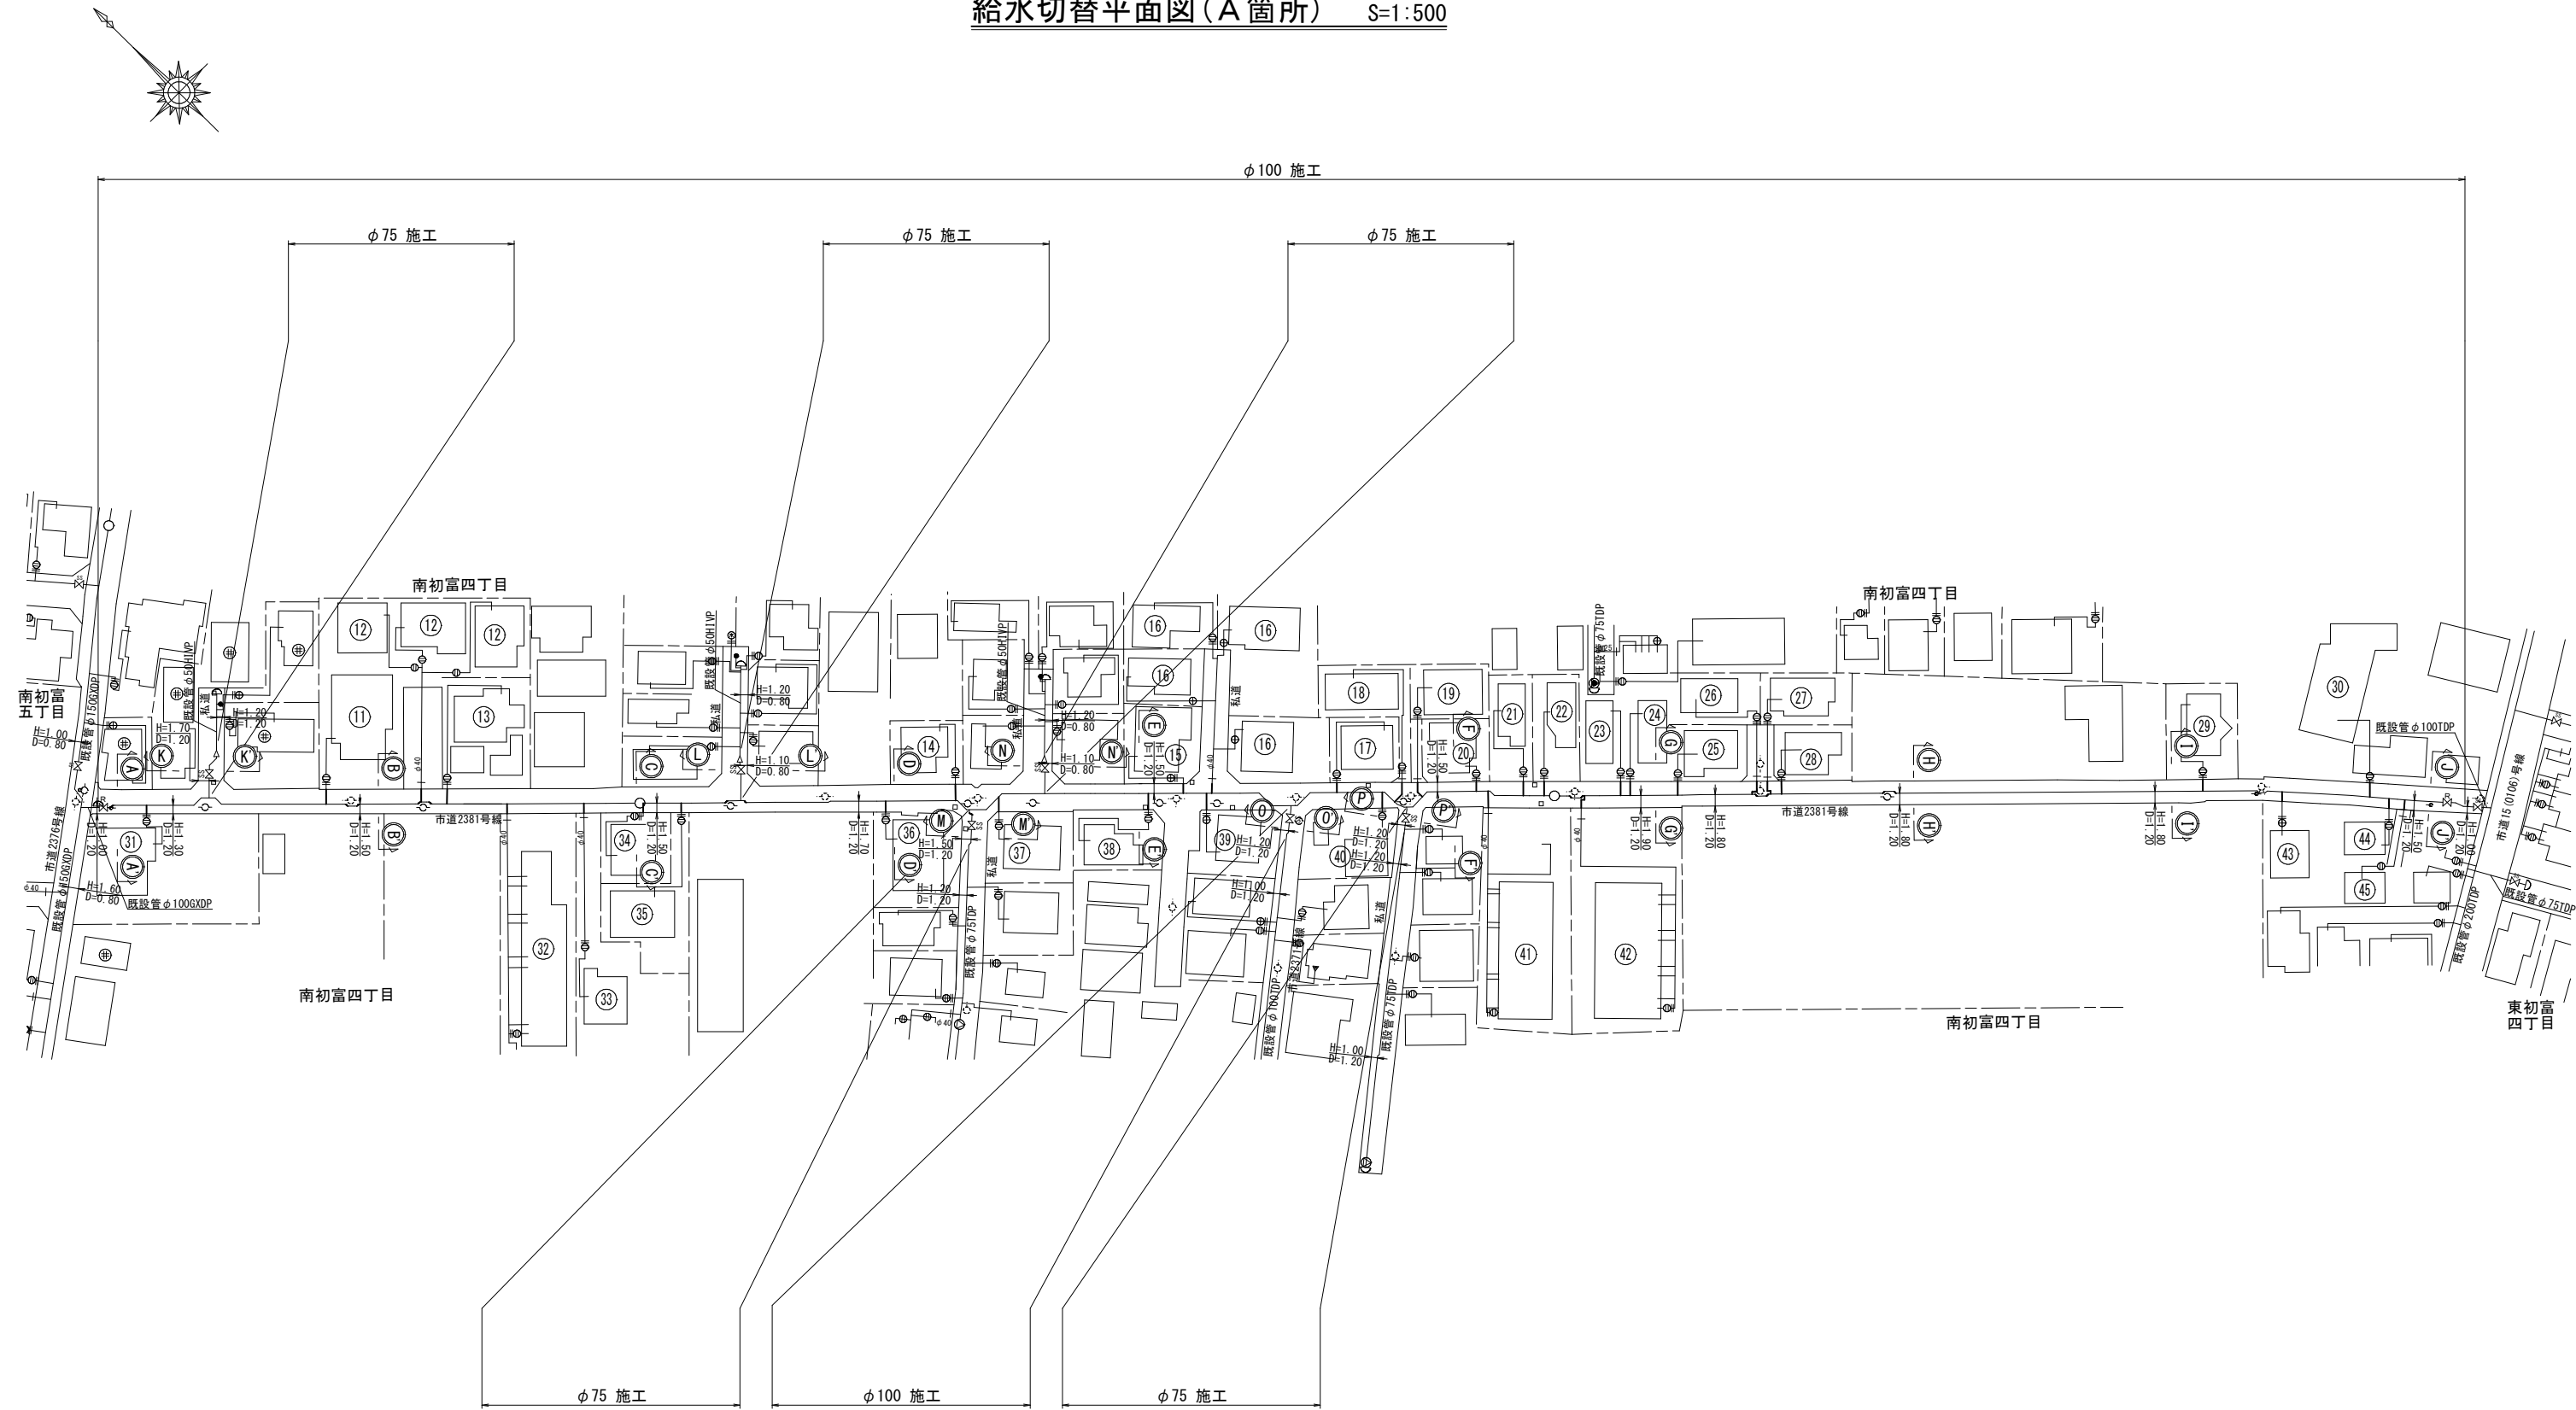

浅層埋設

工 事 名 称	鎌ヶ谷市南初富4丁目12番地先外 下水道関連配水管布設替工事（その2）				
図 面 名 称	給水切替平面図（A箇所）				
図 面 枚 数	22 葉 中 12		縮 尺	1:500	
完 成 日	令 和	年	月	日	工事番号
区 画 記 号	F-5		千葉県企業局		
整理番号			施 工 業 者		
所 長	次 長	課 長	設 計	製 図	
所 長	次 長	課 長	監 督	製 図	

給 水 切 替 一 覽 表 (A箇所)

[illegible]

淺層埋設

工 事 名	鎌ヶ谷市南初富4丁目12番地外先 下水道関連配水管布設工事（その2）									
図 面 名	給水切替一覧表（A箇所）									
図 枚	22	葉中	13	縮 尺	—					
完 成 区 配 区 画 号	令和	年	月	日	工事番号	水船8・9第18号				
記 理 番 号	F－5				千葉県企業局					
					施 工 業 者					
所 長	次 長	課 長	設 計	製 図						
所 長	次 長	課 長	監 督	製 図						

布設集計表（B箇所）

施 工 総 延 長	施工 形態	布 設 工			新設管 土被り	撤 去 工			既設管 土被り	舗装 種別	埋戻 材料	掘削 形態	仕切弁		消火栓		備 考
		布設工	管種	延長 (m)		口径	管種	延長 (m)					設置	撤去	設置	撤去	
φ 75施工 φ 75mmGXDP (E) 布設工 L=11. 90m 撤去延長計 L= 9. 50m φ 75mmTDP L= 6. 50m [φ 75mmTDP L= 2. 20m] φ 75mmTDP单独撤去工 L= 0. 80m	昼間	A4	GXDP	1. 30	1. 20	φ 75	TDP	1. 30	1. 20	A	改良土	機械	1 (GX形) (SS) ⑤ 1 (R)	2 (SS)	—	—	仮配管取り外し連絡工φ 75TDP～2箇所
	昼間	A5	GXDP	3. 10	1. 00	φ 75	TDP	3. 10	1. 00	A	改良土	機械					
	昼間	B	GXDP	0. 50	1. 30	—	—	—	—	B	改良土	機械					
	昼間	C1	GXDP	2. 70	1. 30	—	—	—	—	C	改良土	機械					
	昼間	C2	GXDP	2. 20	1. 30	[φ 75	TDP	2. 20	1. 50]	C	改良土	機械					
	昼間	E	GXDP	2. 10	1. 20	φ 75	TDP	2. 10	1. 20	E	改良土	機械					
	昼間	A8单独撤去工				φ 75	TDP	0. 80	1. 00	A	改良土	機械					
φ 150施工 φ 150mmGXDP (E) 布設工 L=147. 90m 撤去延長計 L=144. 70m φ 150mmTDP L= 12. 30m φ 150mmTDP单独撤去工 L= 88. 00m [φ 150mmTDP单独撤去工 L= 44. 40m]	昼間	A1	GXDP	7. 90	1. 00	—	—	—	—	A	改良土	機械	1 (R)	—	1 (単口) (RV構造)	[1] (単口) (丸型レジン)	栓取り外し連絡工φ 150TDP～1箇所 仮配管取り外し連絡工φ 150TDP～1箇所 フランジ蓋設置工φ 100 (D復旧) (DP=1. 20) ～1箇所 φ 150耐摩板巻付け工～1箇所
	昼間	A2	GXDP	2. 90	1. 30	—	—	—	—	A	改良土	機械					
	昼間	A3	GXDP	1. 50	1. 50	—	—	—	—	A	改良土	機械					
	昼間	A4	GXDP	3. 00	1. 00	φ 150	TDP	3. 00	1. 20	A	改良土	機械					
	昼間	B	GXDP	101. 70	1. 30	—	—	—	—	B	改良土	機械					
	昼間	D1	GXDP	14. 70	0. 90	—	—	—	—	D	改良土	機械					
	昼間	D2	GXDP	6. 90	1. 50	—	—	—	—	D	改良土	機械					
	昼間	D3	GXDP	0. 50	1. 00	φ 150	TDP	0. 50	1. 00	D	改良土	機械					
	昼間	D4	GXDP	4. 10	1. 00	φ 150	TDP	4. 10	1. 20	D	改良土	機械					
	昼間	D5	GXDP	4. 70	1. 20	φ 150	TDP	4. 70	1. 20	D	改良土	機械					
	昼間	A1单独撤去工				φ 150	TDP	9. 00	1. 00	A	改良土	機械					
	昼間	A2单独撤去工				[φ 150	TDP	20. 20	1. 00]	A	改良土	機械					
	昼間	C1单独撤去工				φ 150	TDP	3. 00	1. 50	C	改良土	機械					
	昼間	C2单独撤去工				[φ 150	TDP	2. 30	1. 50]	C	改良土	機械					
	昼間	D1单独撤去工				φ 150	TDP	76. 00	1. 00	D	改良土	機械					
	昼間	D2单独撤去工				[φ 150	TDP	21. 90	1. 00]	D	改良土	機械					

※ 管 被 覆 工

管路全体にポリエチレンスリーブ被覆を施す。(鑄鉄管部)
F付T字管フランジ部にポリエチレンスリーブ被覆を施す。
不断水連絡箇所にポリエチレンスリーブ被覆を施す。

※ 仕切弁、消火栓

消火栓はカラー鉄蓋とする。なお、土留はレジコン製とする。
消火栓鉄蓋はRV支持構造とする。

※ 明示シート敷設工

配水管・給水管道路部全線路盤下に明示シートを敷設すること。

※ []内は、鎌ヶ谷市下水道工事にて撤去済み。


※A復旧工、C復旧工、D復旧工、E復旧工の本復旧は鎌ヶ谷市下水道課にて施工。

浅 層 埋 設

工 事 名 称	鎌ヶ谷市南初富4丁目12番地先外 下水道関連配水管布設替工事（その2）						
図 面 名 称	布設集計表（8箇所）						
図 面 枚 数	22 葉 中 14		縮 尺		—		
完 成 区 画 区 記	令 和 年 月 日	工事番号		水船8・9第18号			
整理番号	F-5		千葉県企業局				
		施 工 業 者					
所 長	次 長	課 長	設 計		製 図		
所 長	次 長	課 長	監 督		製 図		



平面図(B箇所) S=1:500

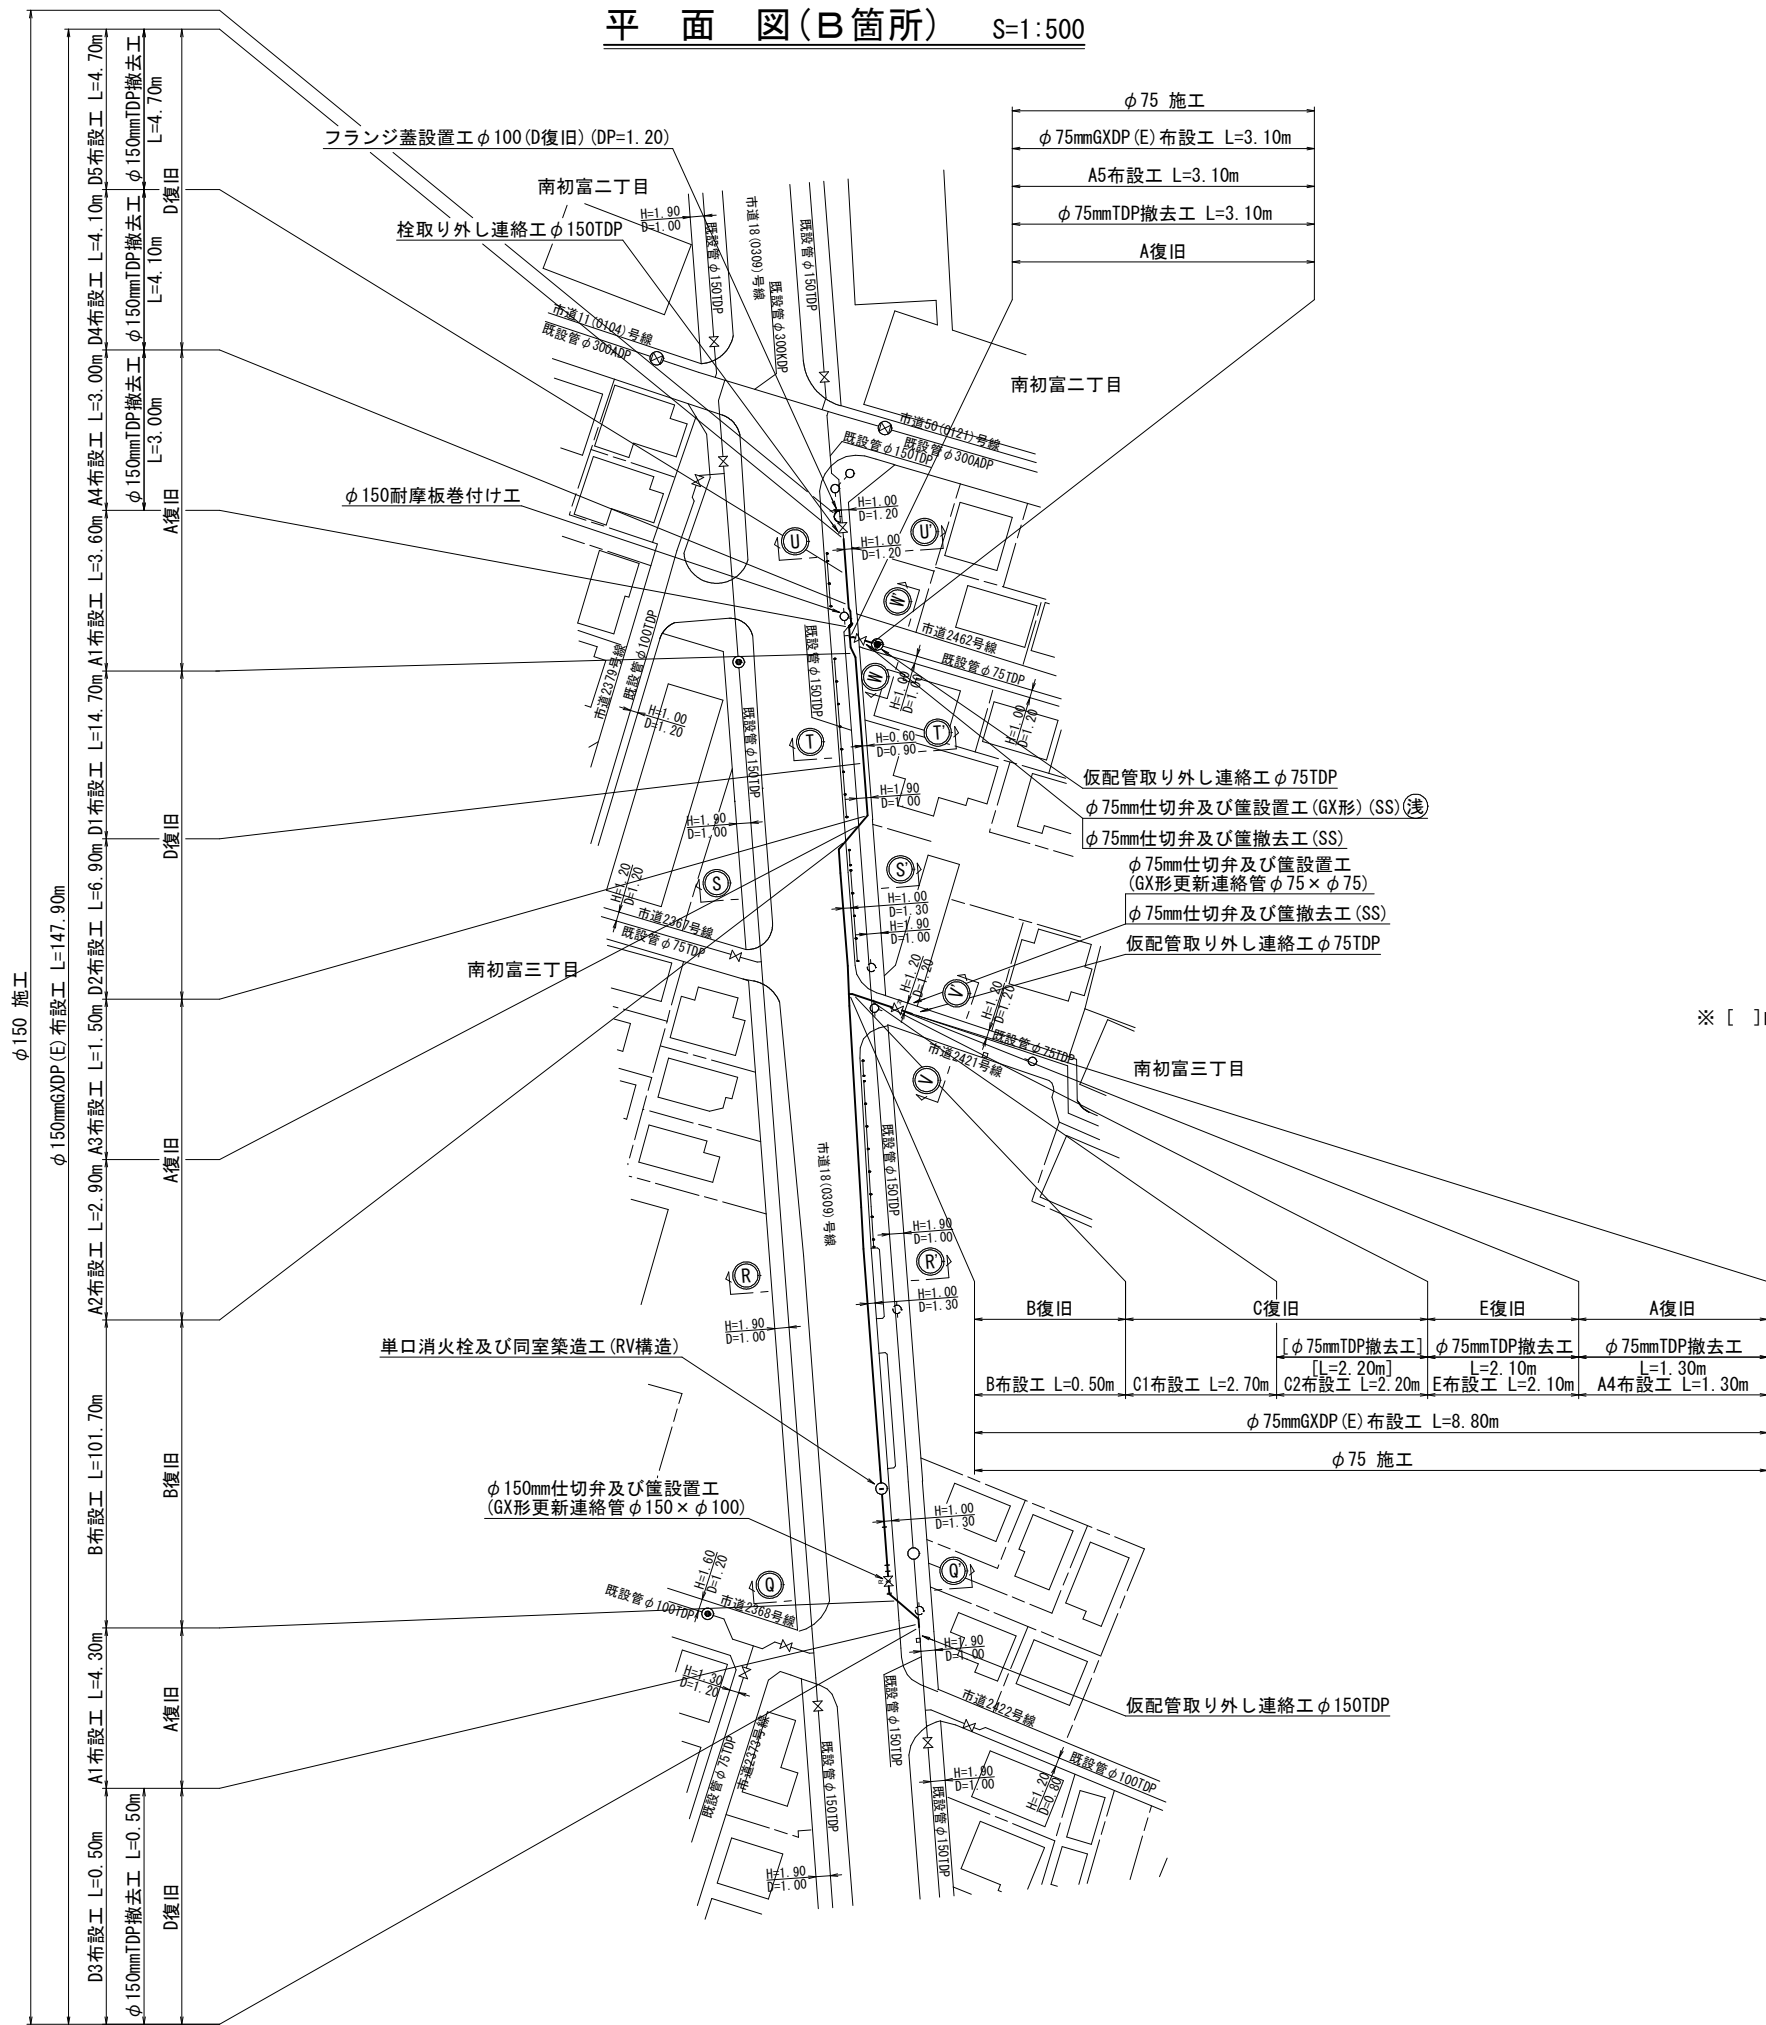


※ []内は、鎌ヶ谷市下水道工事にて撤去済み。

浅層埋設

工 事 名 称	鎌ヶ谷市南初富4丁目12番地先外 下水道関連配水管布設替工事（その2）				
図 面 名 称	平面図（B箇所）				
図 枚 数	22 葉 中 15		縮 尺	1:500	
完 成 日	令 和	年	月	日	工事番号
区 画 号	F－5		千葉県企業局		
整理番号			施 工 業 者		
所 長	次 長	課 長	設 計	製 図	
所 長	次 長	課 長	監 督	製 図	



単独撤去平面図(B箇所) S=1:500

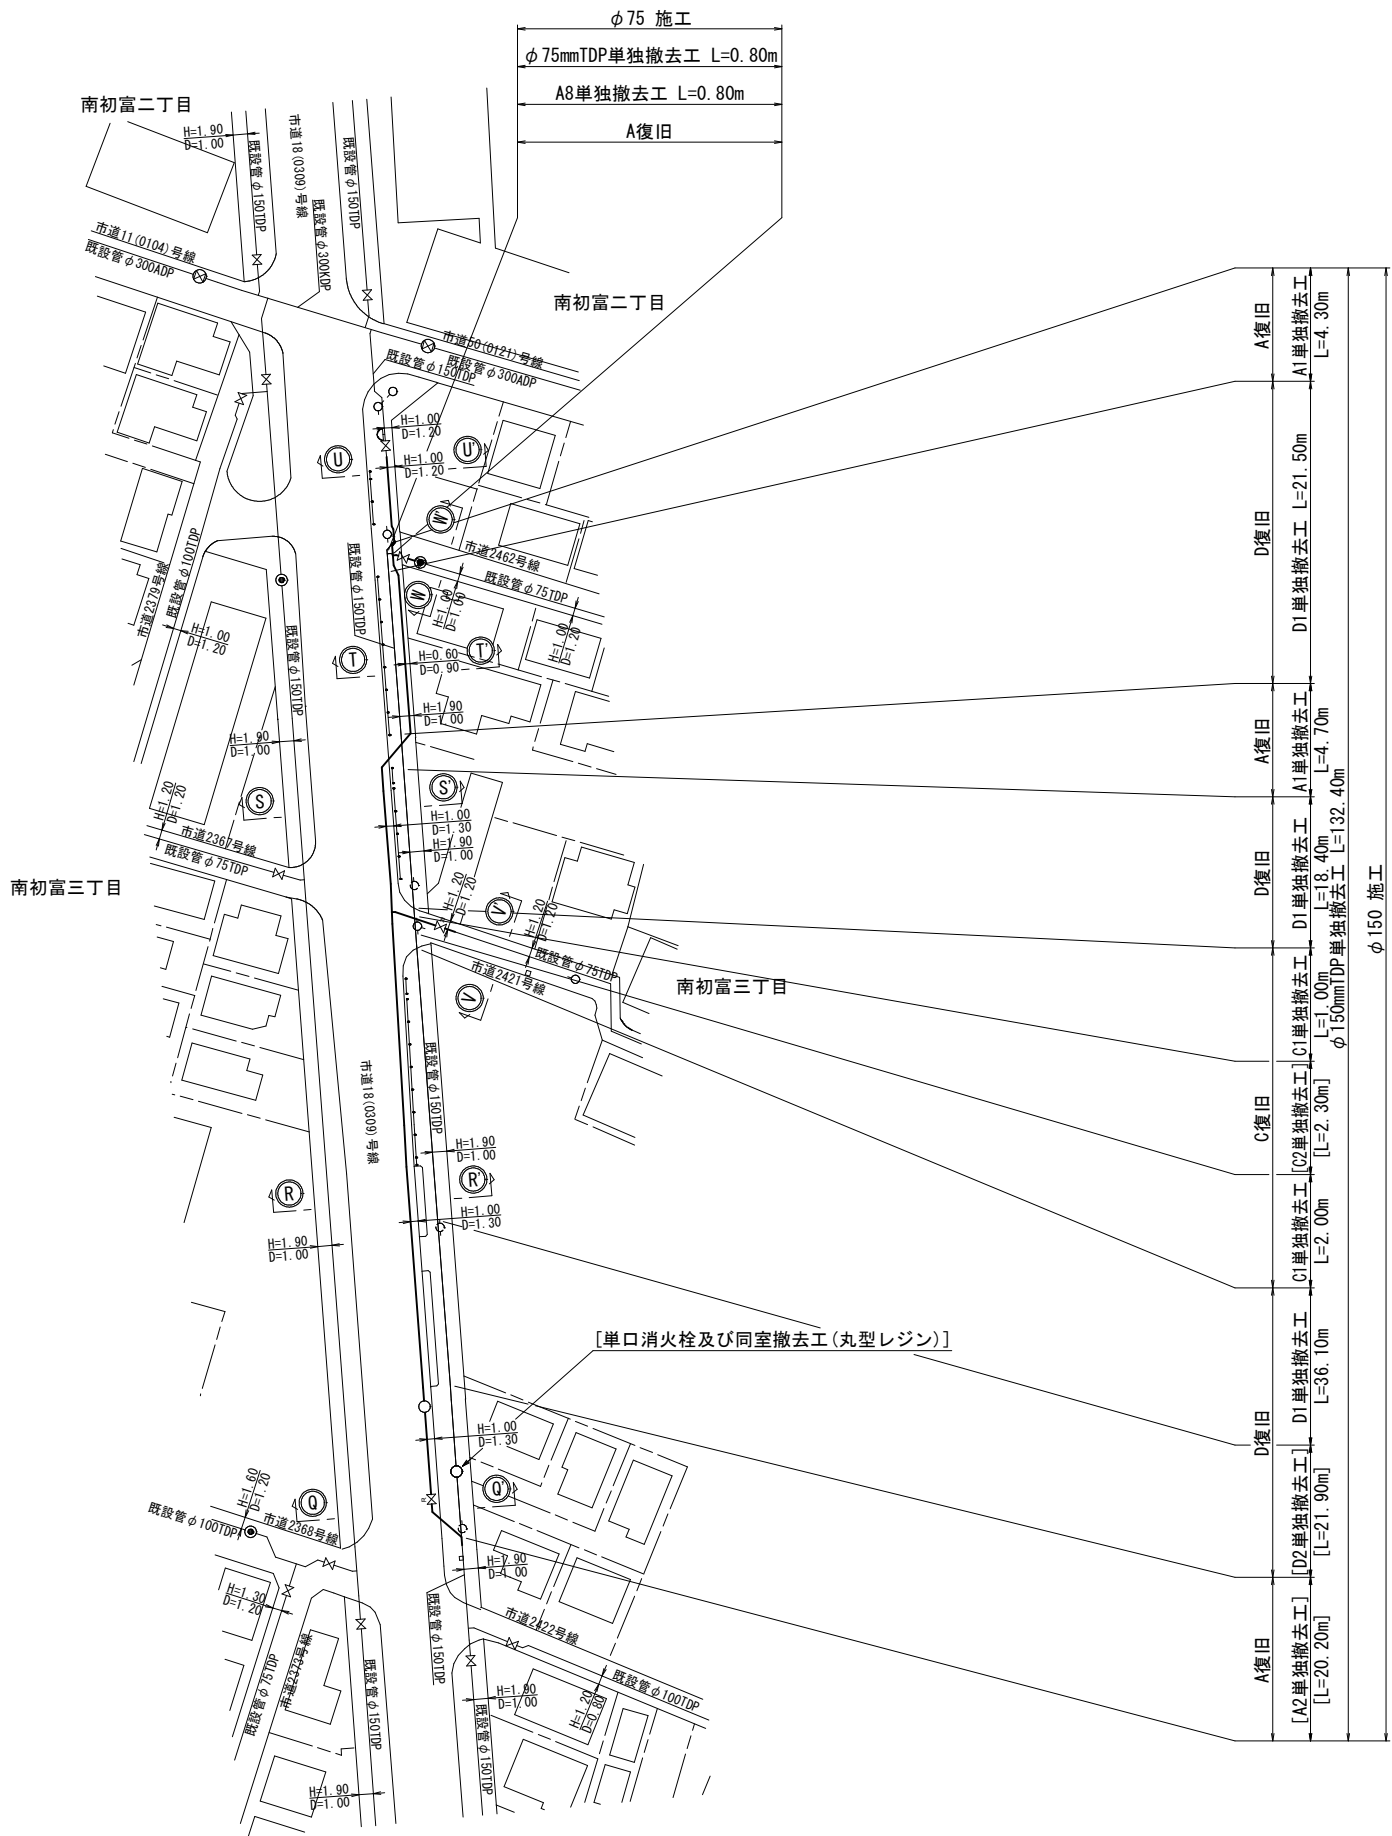








※ []内は、鎌ヶ谷市下水道工事にて撤去済み。

0 10 20 30 40 50m

浅層埋設

工 事 名 称	鎌ヶ谷市南初富4丁目12番地先外 下水道関連配水管布設替工事（その2）				
図 面 名 称	単独撤去平面図（B箇所）				
図 枚 数	22 葉 中 16		縮 尺	1:500	
完 成 日	令 和	年	月	日	工事番号
区 画 記 号	F-5		千葉県企業局		
整理番号	施 工 業 者				
所 長	次 長	課 長		設 計	製 図
所 長	次 長	課 長		監 督	製 図

横断面図(B箇所) S=1:50

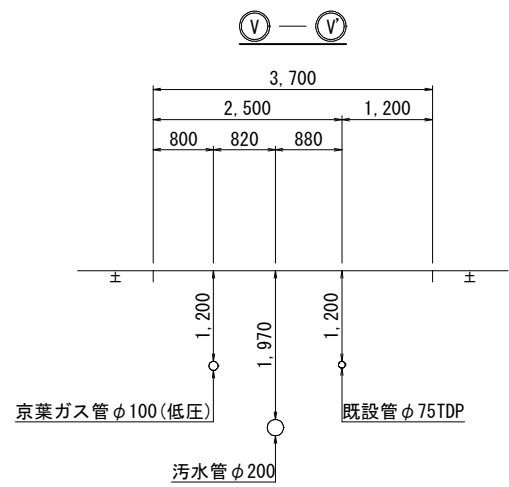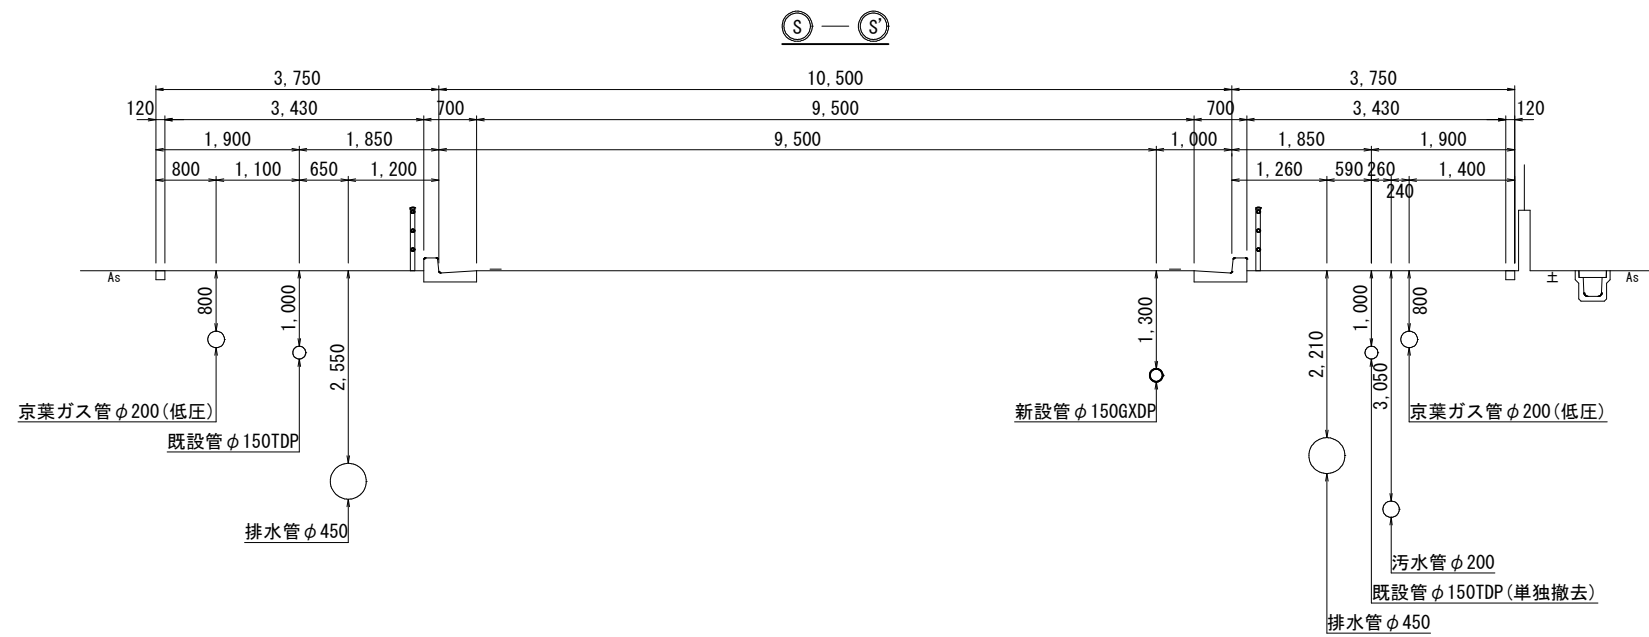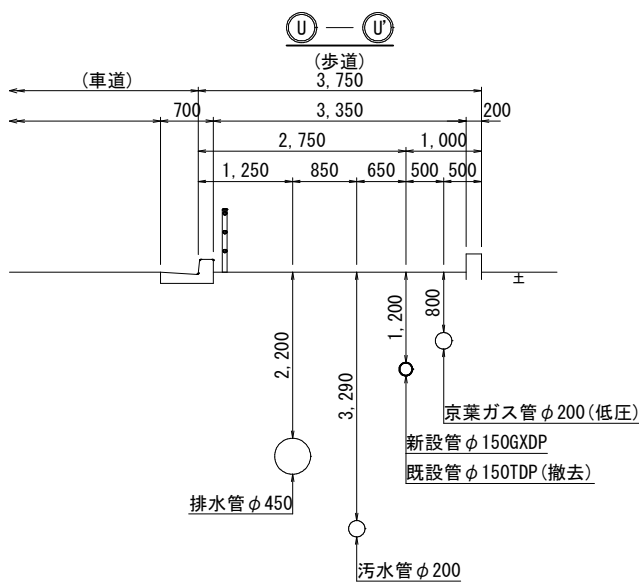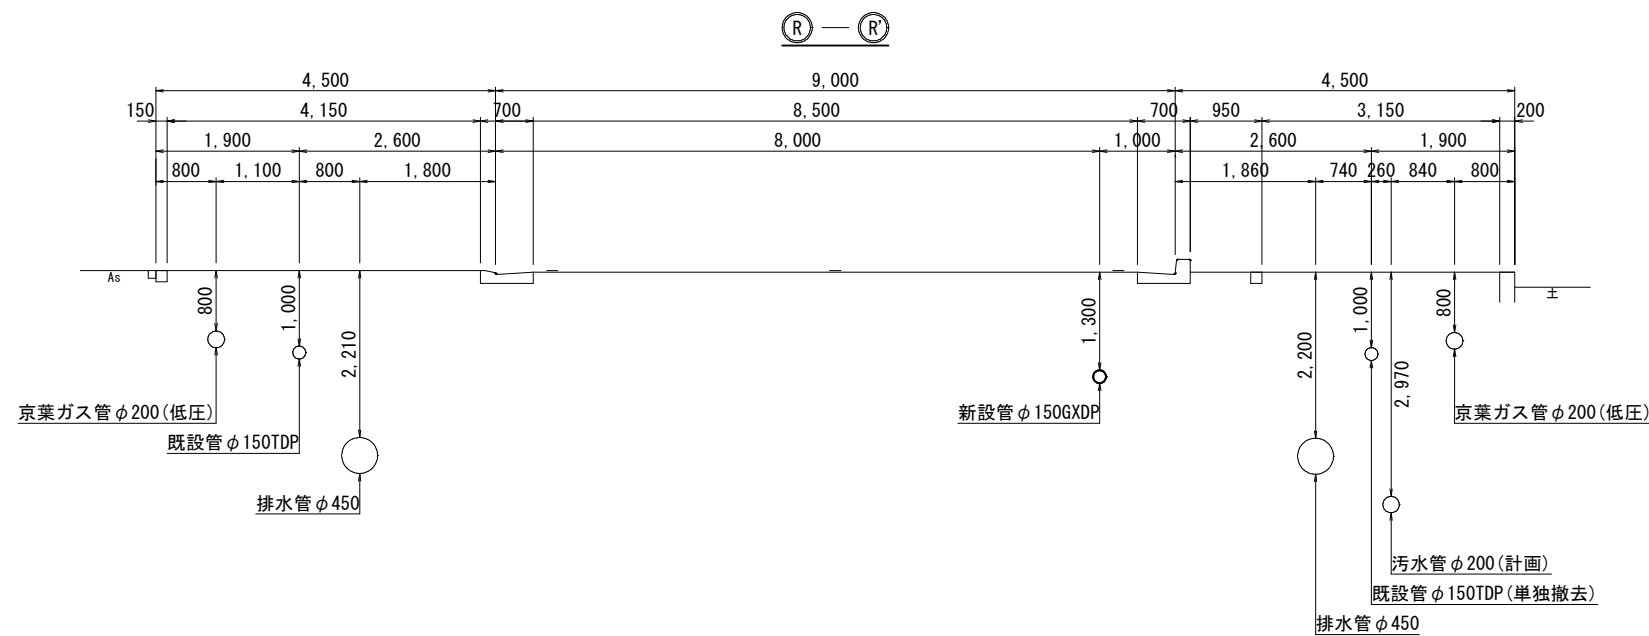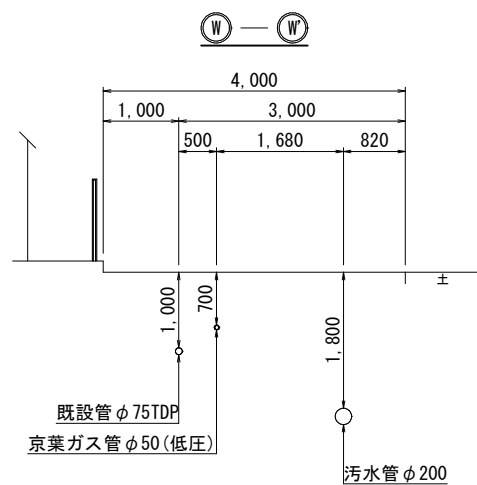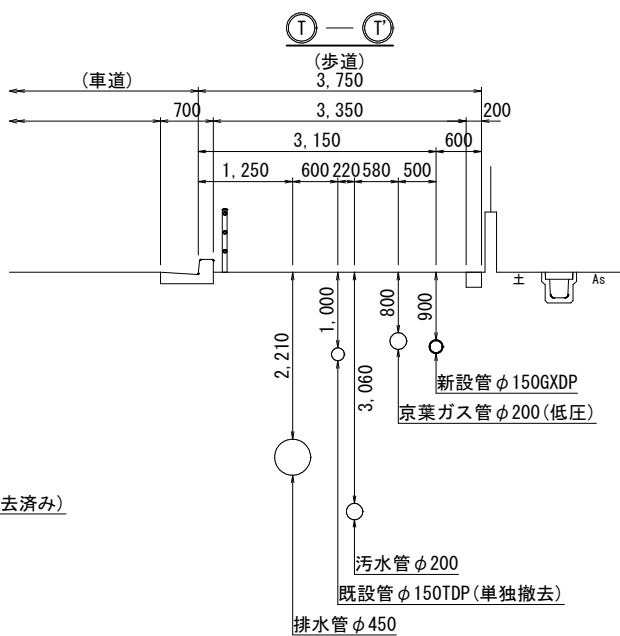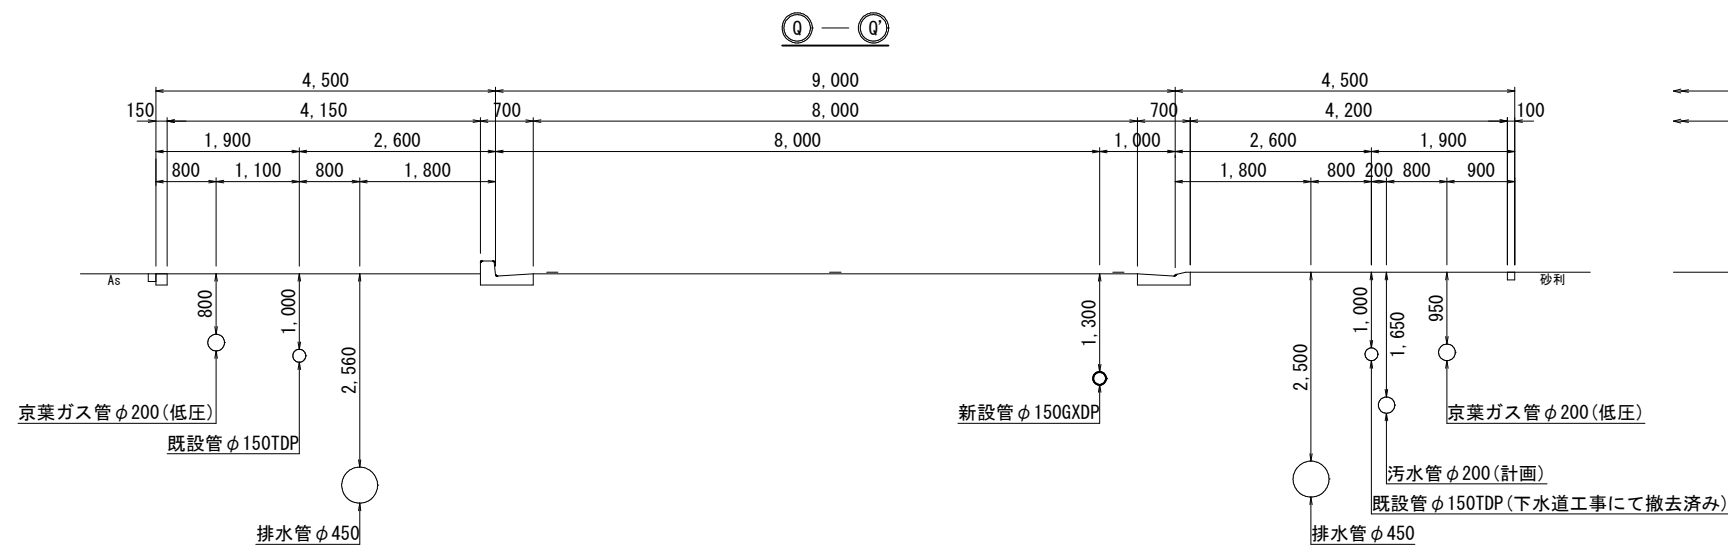


浅層埋設


工 事 名 称	鎌ヶ谷市南初富4丁目12番地先外 下水道関連配水管布設替工事（その2）				
図 面 名 称	横断面図（B箇所）				
図 面 枚 数	22 葉 中 17		縮 尺	1:50	
完 成 日	令 和	年	月	日	工事番号
区 画 記 号	F-5		千葉県企業局		
整理番号			施 工 業 者		
所 長	次 長	課 長	設 計	製 図	
所 長	次 長	課 長	監 督	製 図	

路面復旧図(B箇所) S=1:20


A 復旧
(鎌ヶ谷市B型・歩道車両乗入部)

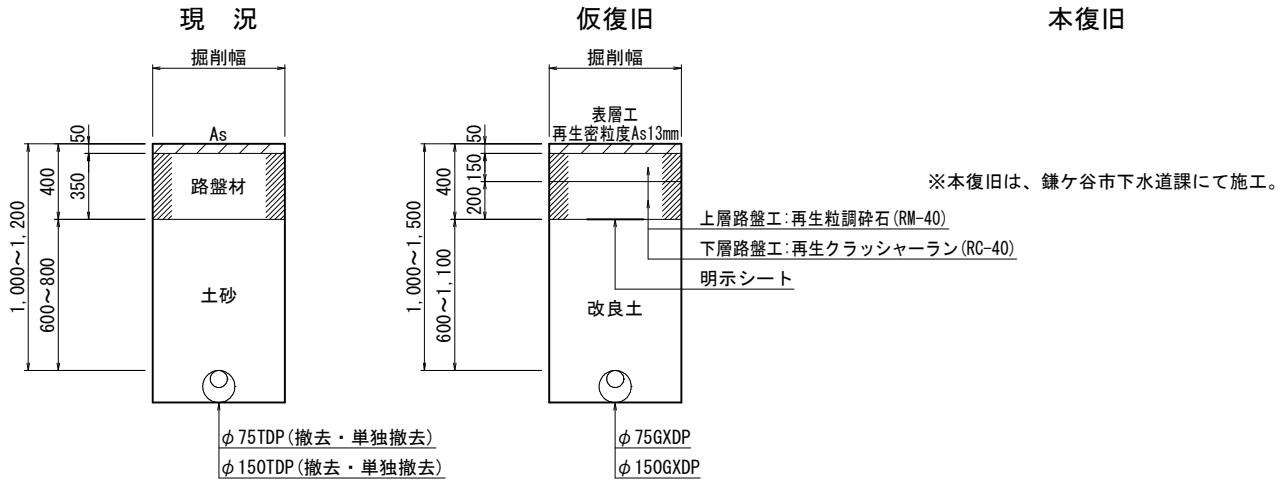


D 復旧
(歩道一般)

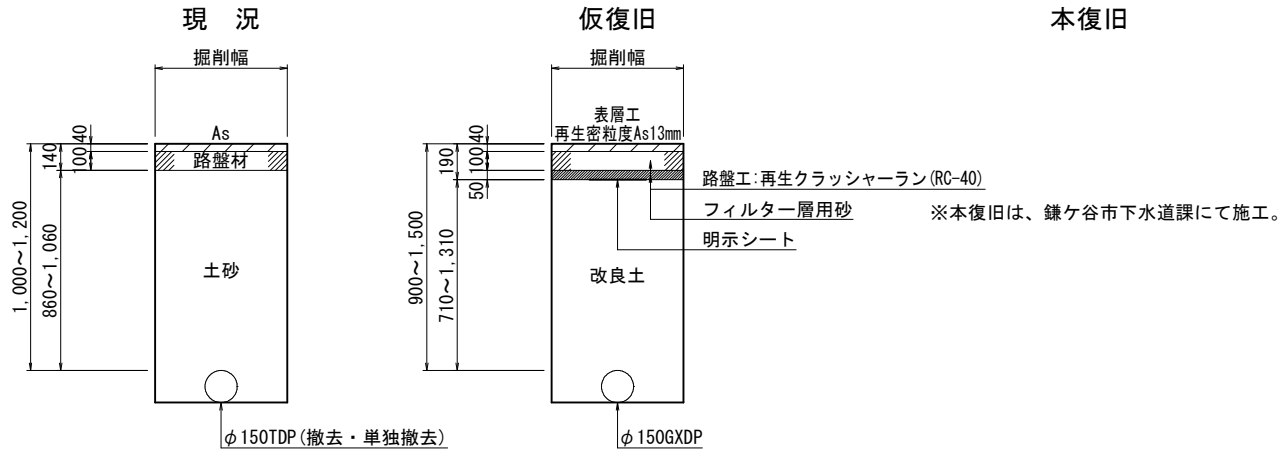


B 復旧
(鎌ヶ谷市道18号線)

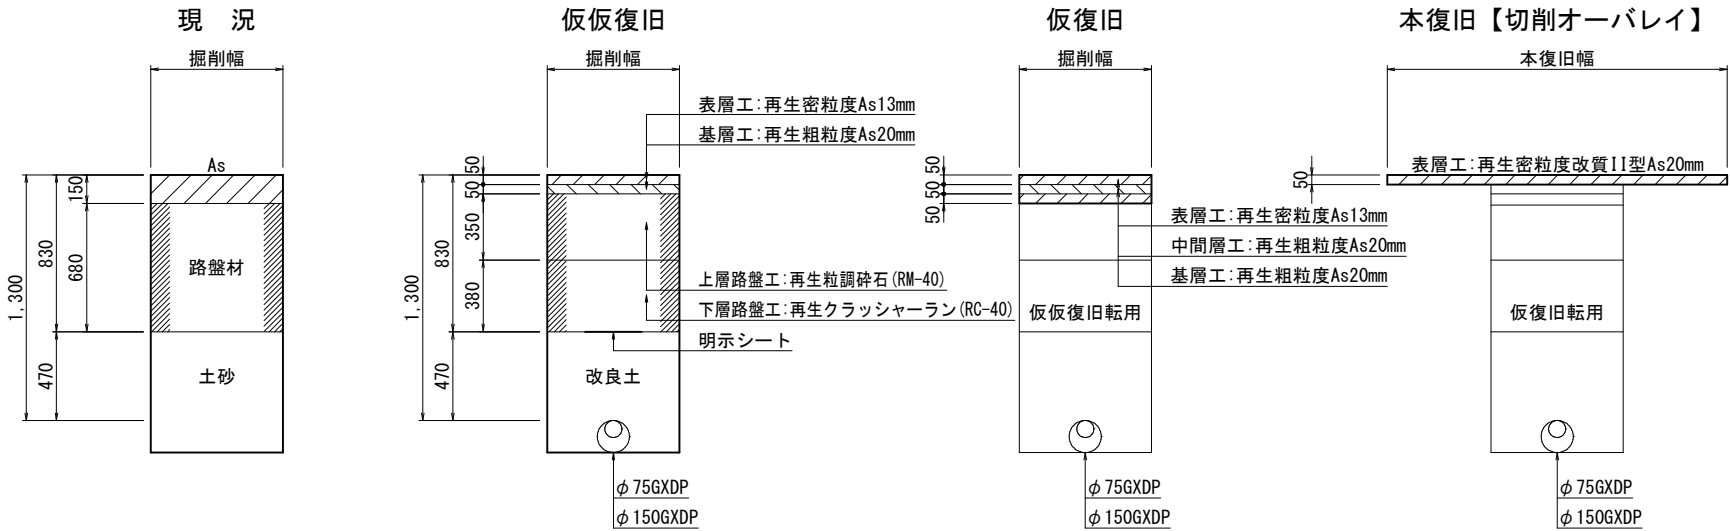

C 復旧
(鎌ヶ谷市道18号線)

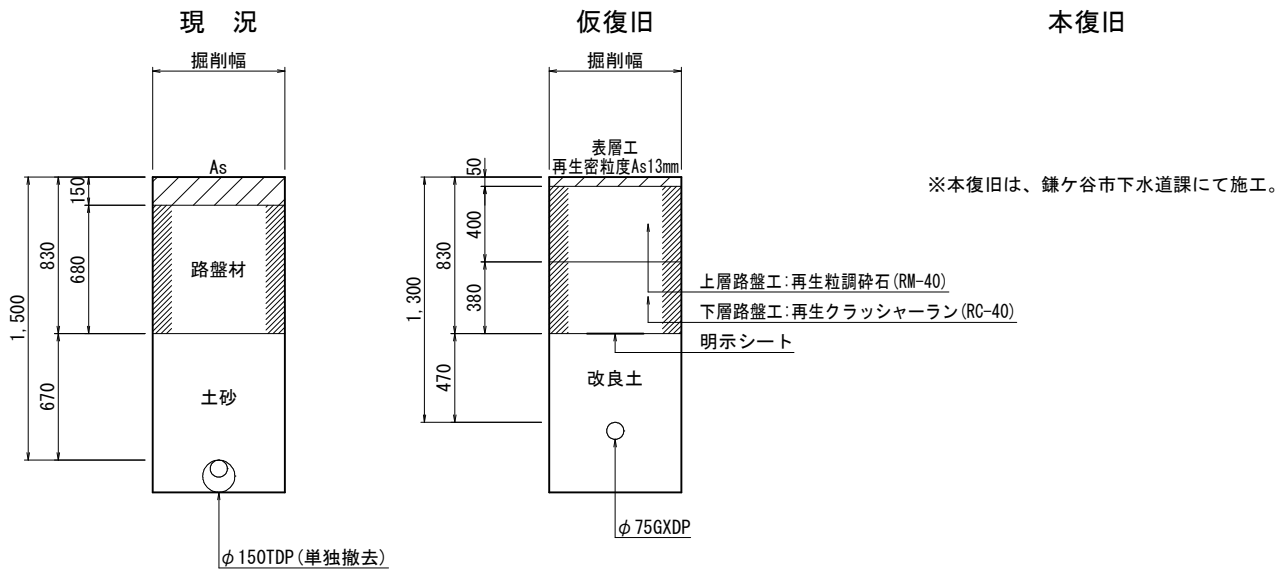

E 復旧
(インターロッキングブロック)

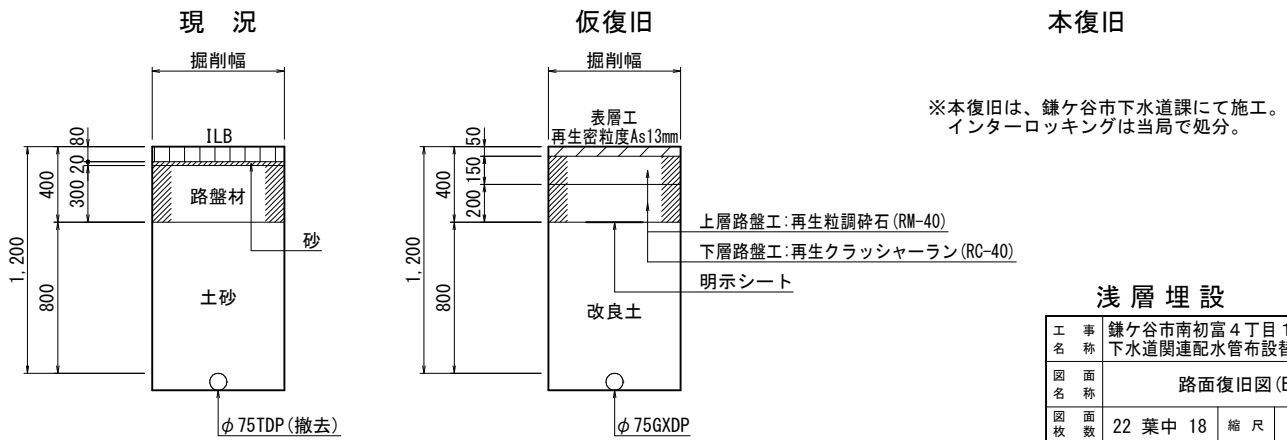


浅層埋設


工 事 名 称	鎌ヶ谷市南初富4丁目12番地先外 下水道関連配水管布設替工事（その2）				
図 名	路面復旧図(B箇所)				
図 面 数	22 葉 中 18		縮 尺	1:20	
完 成 日	令 和 年 月 日	工 事 番 号	水船8・9第18号		
区 画 号	F－5		千葉県企業局		
整理番号			施 工 業 者		
所 長	次 長	課 長	設 計	製 図	
所 長	次 長	課 長	監 督	製 図	

工 事 名	鎌ヶ谷市南初富4丁目12番地外 下水道関連配水管布設替工事（その2）				
図 名	配管参考図(B箇所)				
図 数	22 葉中 19	縮 尺	Free		
完 成 区 画 記 号	令和 年 月 日 工事番号		水船8・9第18号		
区 画 記 号	F-5		千葉 県 企 業 局		
整理番号			施 工 業 者		
所長	次長		課長	設計	製図
所長	次長		課長	監督	製図

付帯工平面図 (B箇所) S=1:500

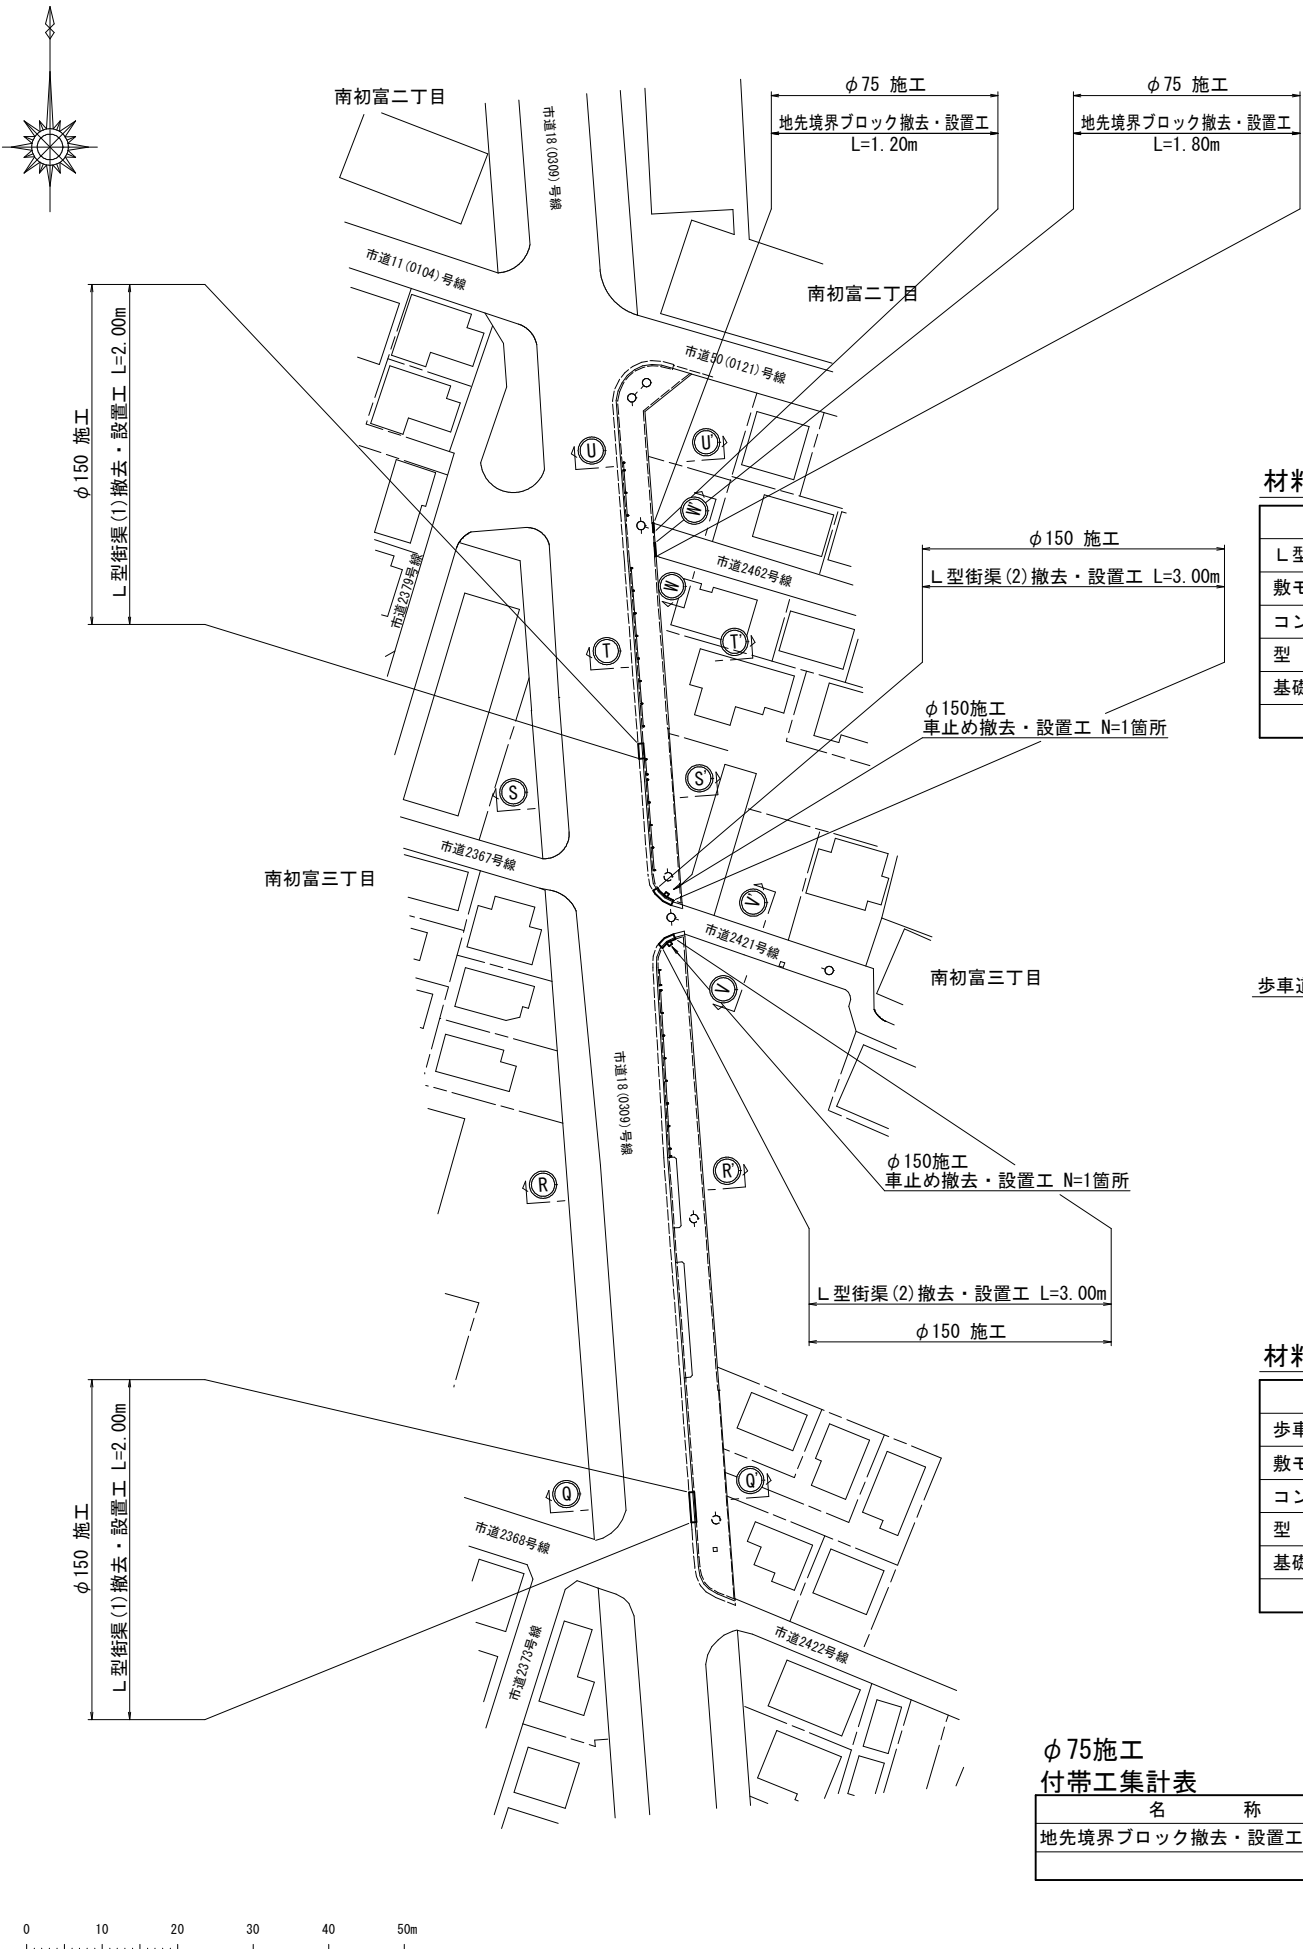

付帯工構造図 (B箇所) S=1:20

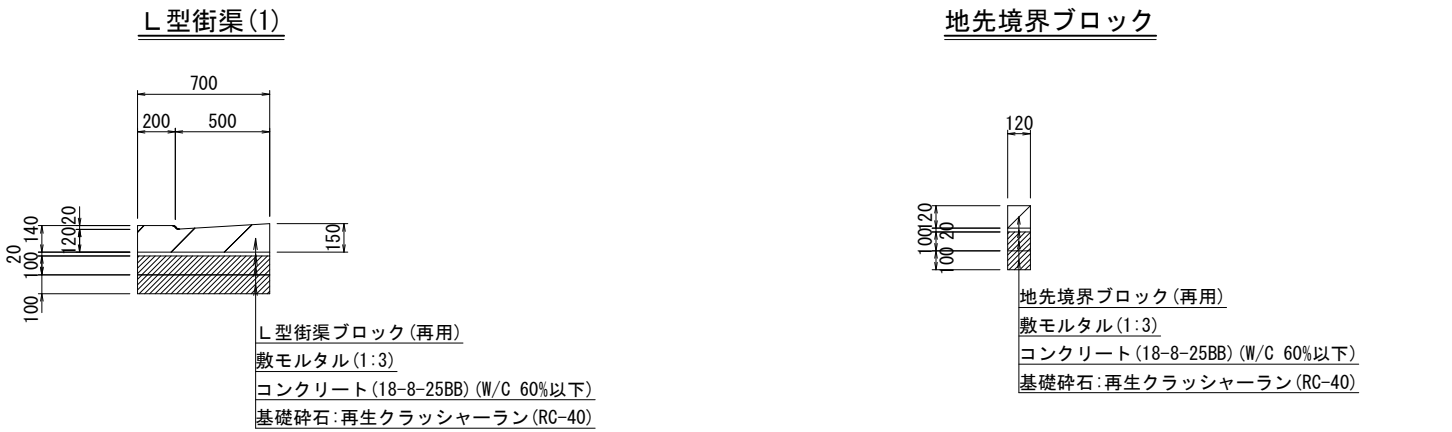


材料表

(10m当り)				
名 称	規 格 ・ 寸 法	単位	数 量	摘 要
L型街渠ブロック	切下用 L=2000 参考重量:435kg	本	5.0	再用
敷モルタル	1:3	m3	0.14	
コンクリート	18-8-25BB(W/C 60%以下)	m3	0.7	
型 枠		m2	2.0	
基礎碎石	再生クラッシャーランRC-40	m2	7.0	t=100

材料表

(10m当り)				
名 称	規 格 ・ 寸 法	単位	数 量	摘 要
地先境界ブロック	L=600 参考重量:18kg	本	16.4	再用
敷モルタル	1:3	m3	0.02	
コンクリート	18-8-25BB(W/C 60%以下)	m3	0.12	
型 枠		m2	2.0	
基礎碎石	再生クラッシャーランRC-40	m2	1.2	t=100


L型街渠(2)

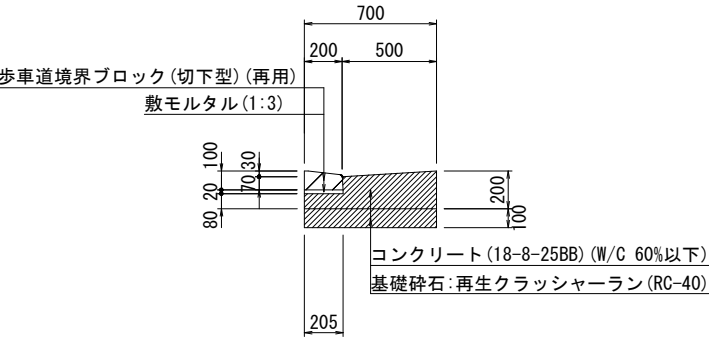

材料表

(10m当り)				
名 称	規 格 ・ 寸 法	単位	数 量	摘 要
歩車道境界ブロック	切下型L=600 参考重量:28kg	本	16.4	再用
敷モルタル	1:3	m3	0.04	
コンクリート	18-8-25BB(W/C 60%以下)	m3	1.1	
型 枠		m2	2.8	
基礎碎石	再生クラッシャーランRC-40	m2	7.0	t=100

車 止 め

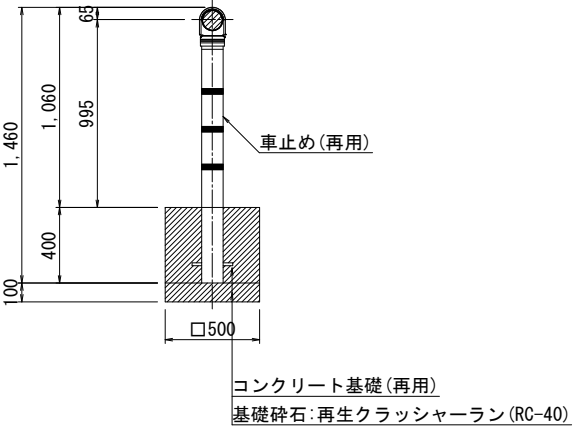

材料表

(1箇所当り)				
名 称	規 格 ・ 寸 法	単位	数 量	摘 要
車止め	H=1060	本	1.0	再用
コンクリート基礎		ヶ	1.0	再用
基礎碎石	再生クラッシャーランRC-40	m2	0.25	t=100

付帯工構造図 (B箇所)

φ75施工
付帯工集計表

名 称	算 式	数 量
地先境界ブロック撤去・設置工	1.20+1.80 =	3.00 m


φ150施工
付帯工集計表

名 称	算 式	数 量
L型街渠(1)撤去・設置工	2.00+2.00 =	4.00 m
L型街渠(2)撤去・設置工	3.00+3.00 =	6.00 m
車止め撤去・設置工	1+1 =	2 箇所

浅層埋設

工 事 名 称	鎌ヶ谷市南初富4丁目12番地先外 下水道関連配水管布設替工事（その2）			
図 面 名 称	付帯工平面図・付帯工集計表 付帯工構造図(B箇所)			
図 枚 数	22 葉 中 20	縮 尺	1:500, 1:20	
完 成 日	令和 年 月 日	工事番号	水船8・9第18号	
区 画 号	F-5	千葉県企業局		
整理番号		施 工 業 者		
所 長	次 長	課 長	設 計	製 図
所 長	次 長	課 長	監 督	製 図

給水切替平面図(B箇所) S=1:500

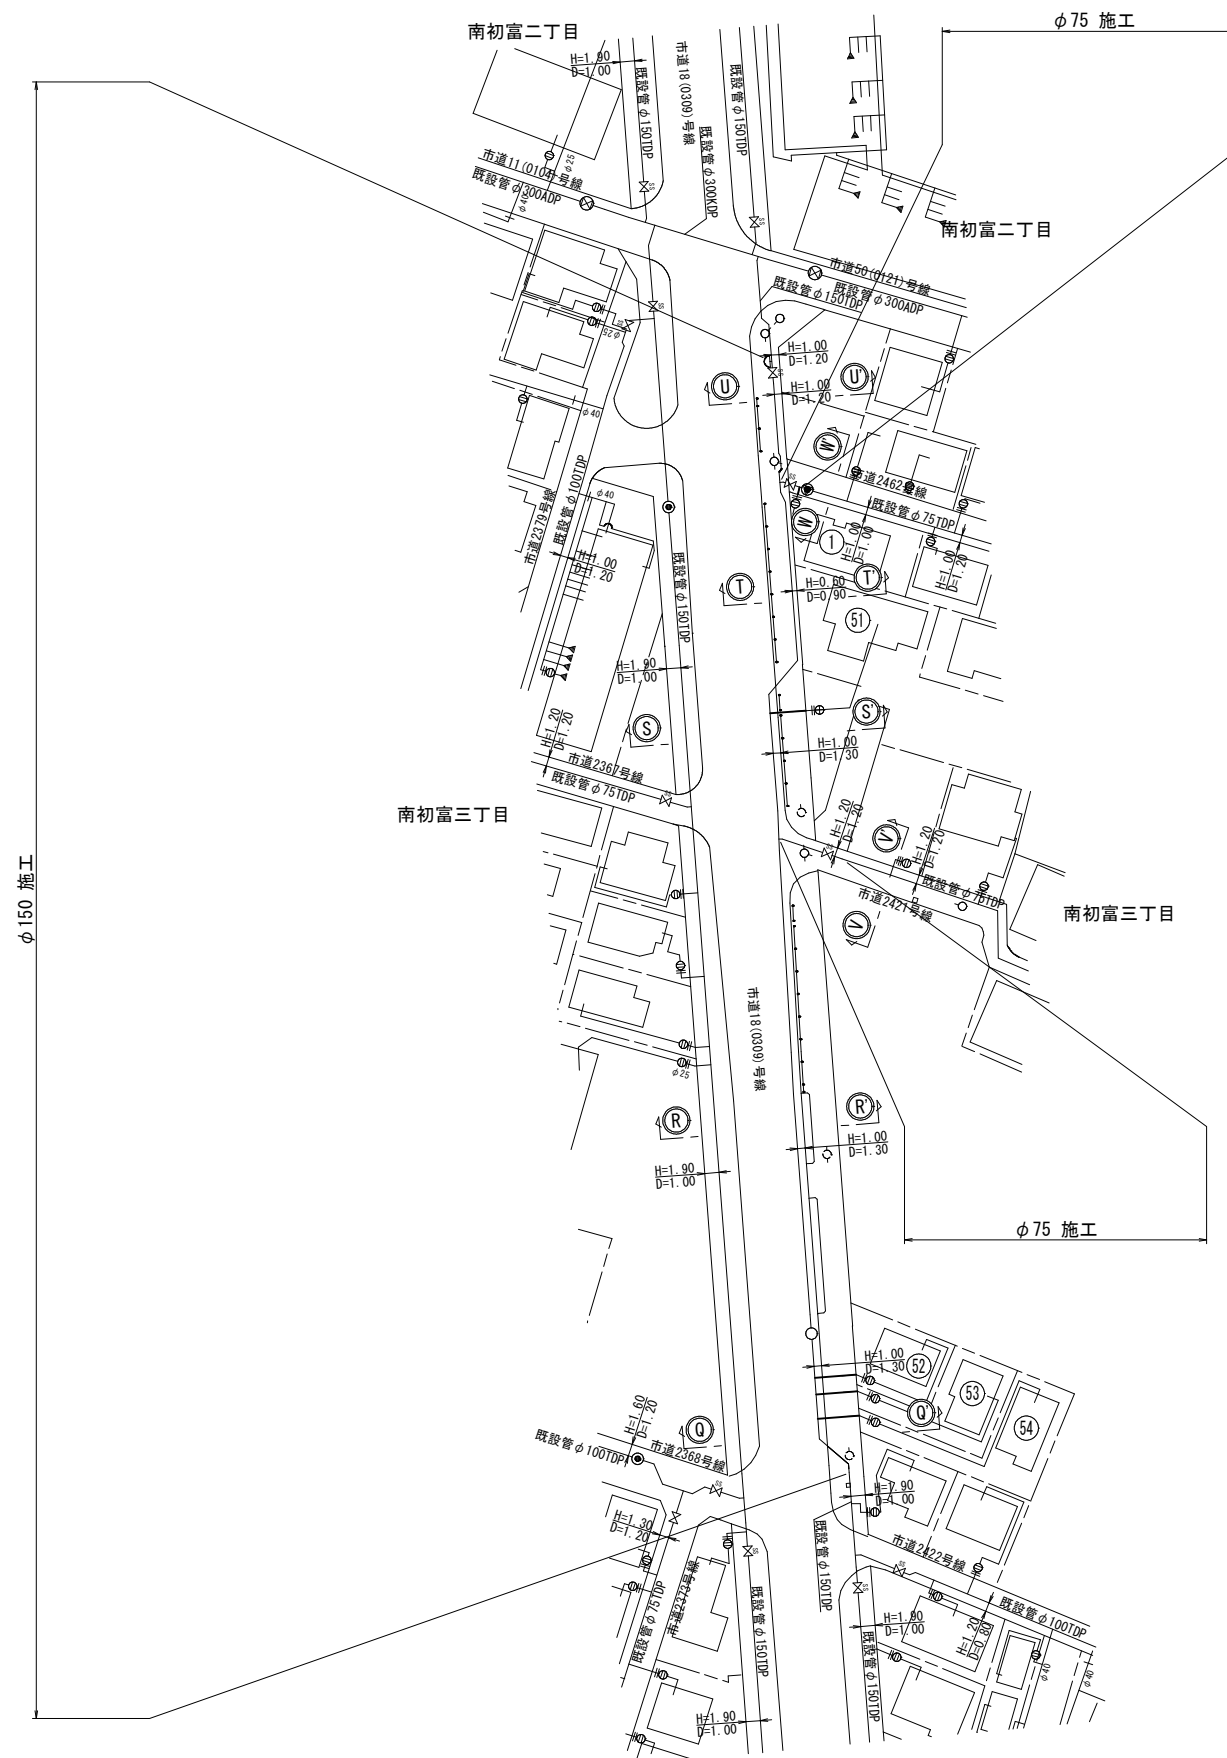

淺層埋設

工 事 名 称	鎌ヶ谷市南初富4丁目2番地先外 下水道閘連配水管布設替工事（その2）				
図 面 名 称	給水切替平面図(B箇所)				
図 面 数	22 葉中 21	縮 尺	1:500		
完 成 区 区 画 号	令和 年 月 日	工事番号	水船8・9第18号		
	F-5	千葉 県 企 業 局			
整理番号	施 工 業 者				
所 長	次 長	課 長	設 計	製 図	
所 長	次 長	課 長	監 督	製 図	

給 水 切 替 一 覧 表 (B箇所)

[illegible]

淺層埋設

工 名	鎌ヶ谷市南初富4丁目1番地先外 下水道関連配水管布設替工事 (その2)				
区 名	給水切替一覽表(B箇所)				
図 面 区 画 面 積	22 葉 中 22	縮 尺	—		
完 成 日 区 区 画 面 積	令和 年 月 日	工事番号	水船8・9第18号		
整理番号	F-5	千葉 県 企 業 局			
所 長	次 長	課 長	設 計	製 図	
所 長	次 長	課 長	監 督	製 図	


仮配管撤去延長総集計表

施工	仮配管 撤去工	仮配管 口径	延長 (m)		仮 設 仕切弁	仮 設 消火栓	連絡箇所	仮 設 連 絡 工	舗装種別	備考
φ 75施工	A1	φ 50	24. 97	53. 87	4 (φ 50) 3 (φ 75)	—	—			
	A2	φ 75	19. 90							
	C	φ 75	2. 70							
	D	φ 75	3. 90							
	E	φ 75	2. 40							
φ 100施工	A	φ 75	380. 14	380. 14	2	1	—			
φ 150施工	C	φ 100	7. 00	151. 00	1	1	—			
	D	φ 100	144. 00							

仮配管撤去図

工 事 名 称	鎌ヶ谷市南初富 4 丁目 1 2 番地先外 下水道関連配水管布設替工事（その 2）				
図 名	仮配管撤去延長総集計表				
図 面 数	9 葉 中 1		縮 尺	—	
完 成 区 画 記 号	令 和 年 月 日	工 事 番 号	水船8・9第18号		
整理番号	F - 5		千 葉 県 企 業 局		
所 長	次 長	課 長	設 計	製 図	
所 長	次 長	課 長	監 督	製 図	

仮配管撤去平面図（A箇所） S=1:500

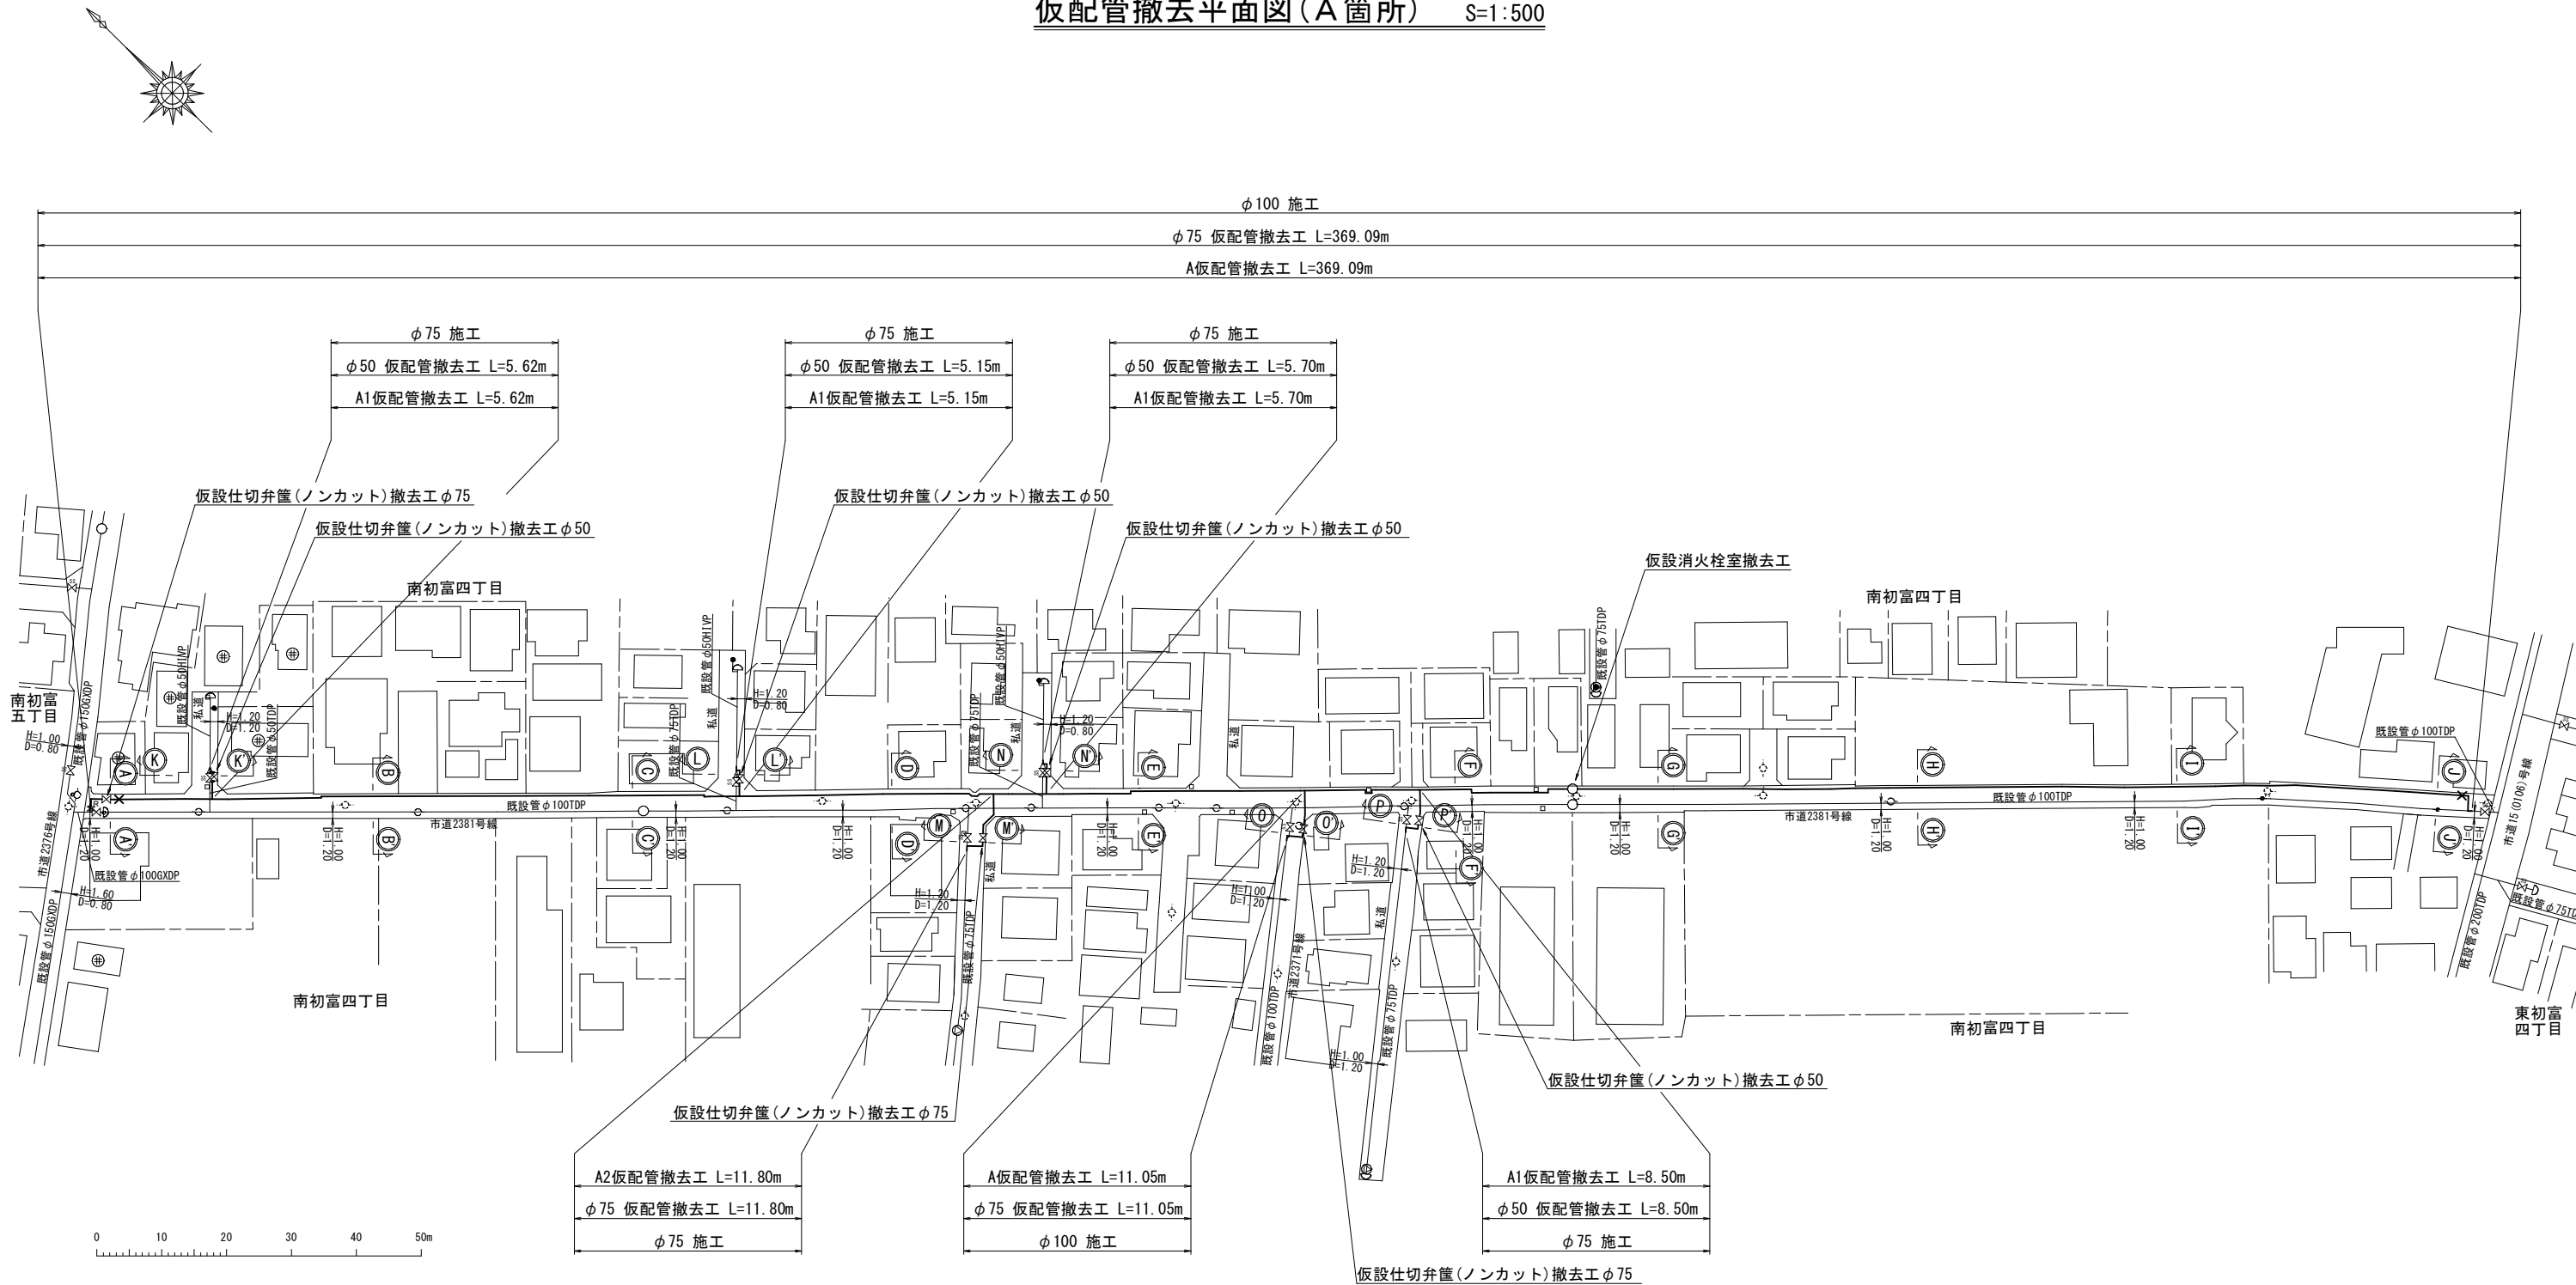












仮配管撤去延長集計表（A箇所）

施工	仮配管撤去工	仮配管口径	延長(m)		仮設仕切弁	仮設消火栓	連絡箇所	仮設連絡工	舗装種別	備考
φ75施工	A1	φ50	24.97	36.77	4 (φ50) 1 (φ75)	—	—			
	A2	φ75	11.80							
φ100施工	A	φ75	380.14	380.14	2	1	—			

仮配管撤去図

工 事 名 称	鎌ヶ谷市南初富4丁目12番地先外 下水道関連配水管布設替工事（その2）					
図 面 名 称	仮配管撤去平面図 仮配管撤去延長集計表（A箇所）					
図 面 枚 数	9 葉 中 2		縮 尺		1:500	
完 成 日	令 和	年	月	日	工事番号	水船8・9第18号
区 画 記 号	F-5		千葉県企業局			
整理番号	施 工 業 者					
所 長	次 長	課 長		設 計		製 図
所 長	次 長	課 長		監 督		製 図


仮配管撤去横断面図 (1/2) (A箇所) S=1:50

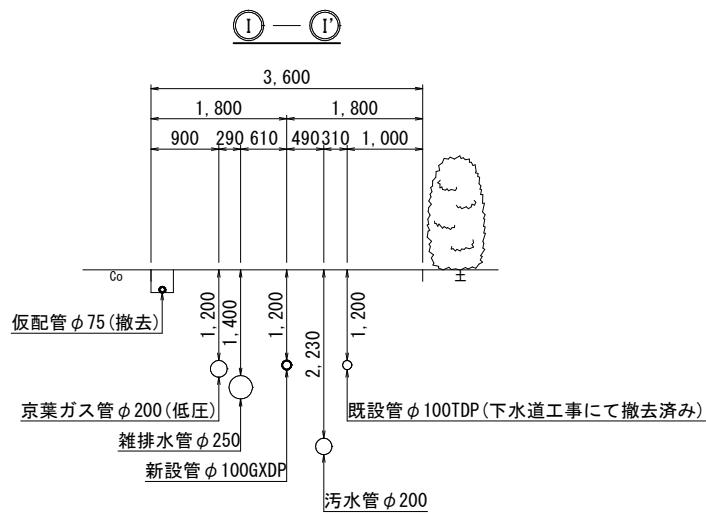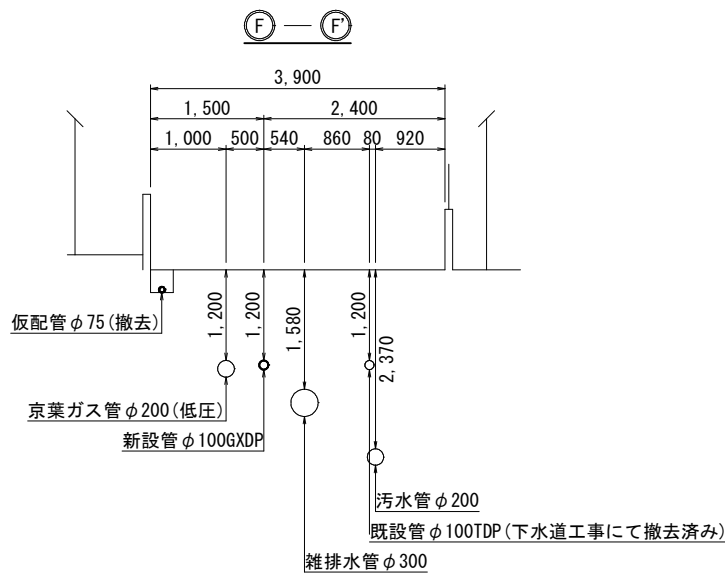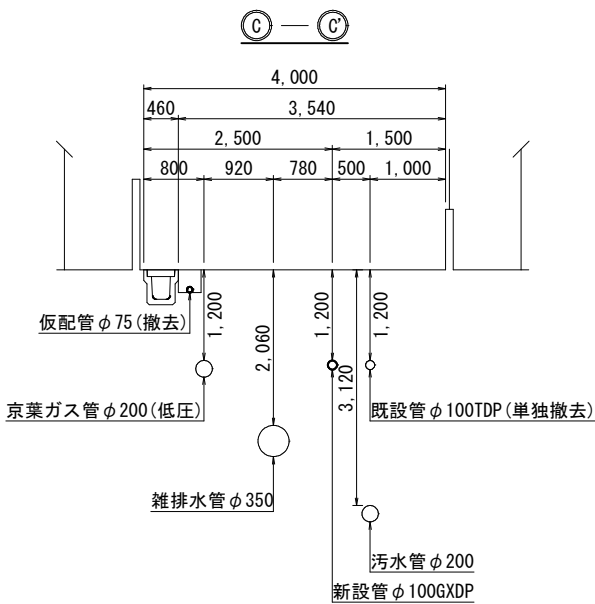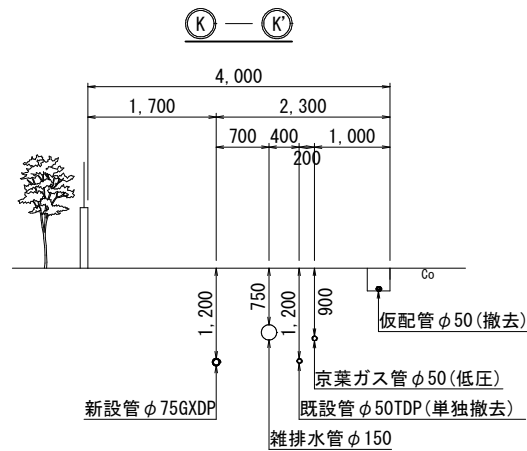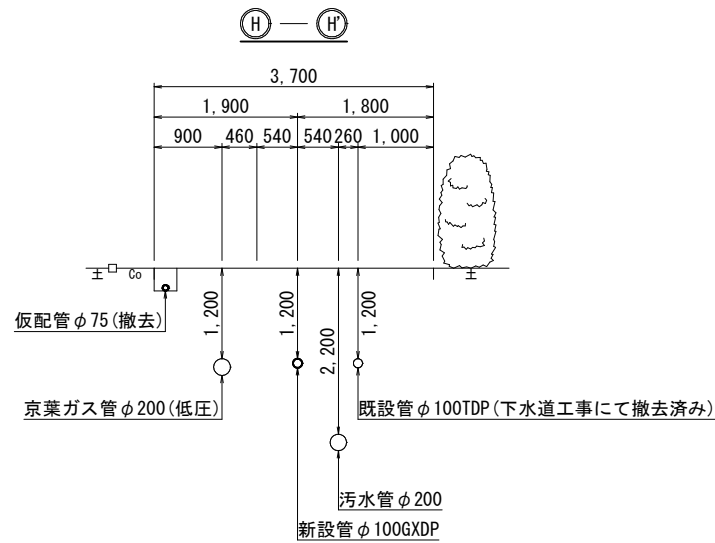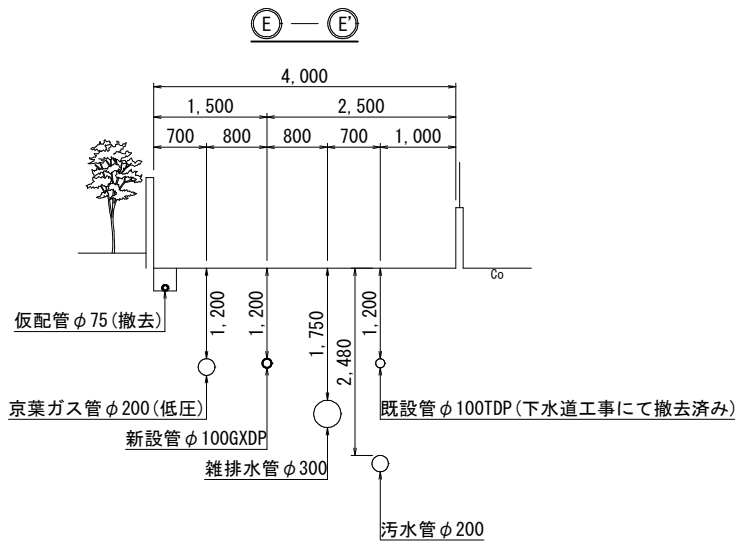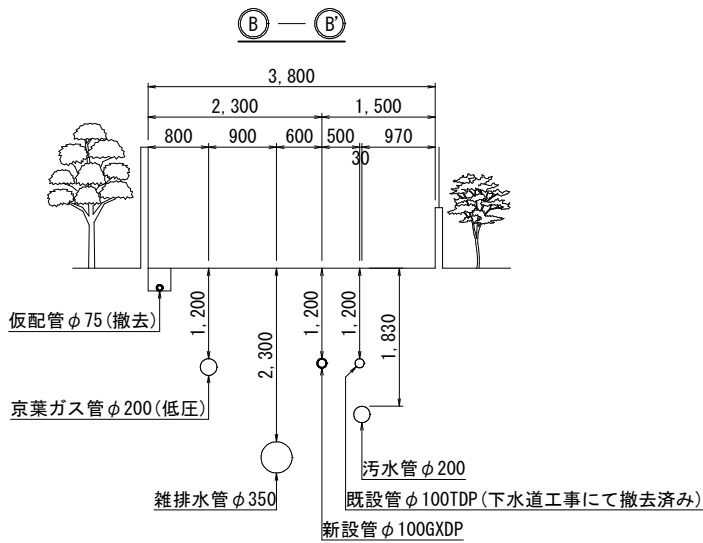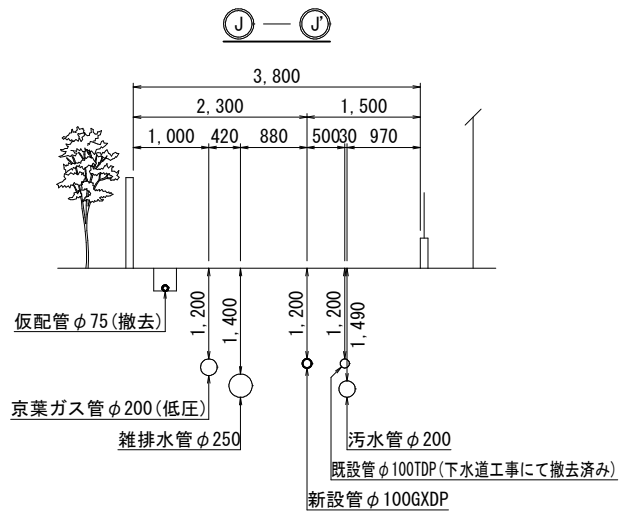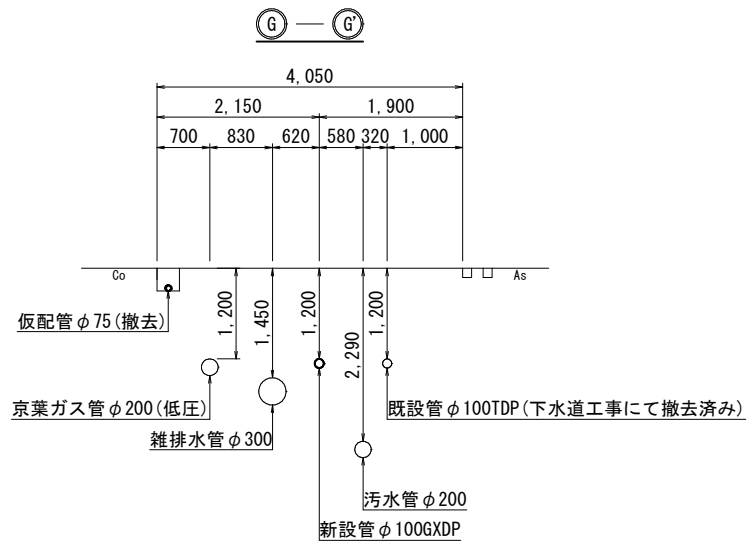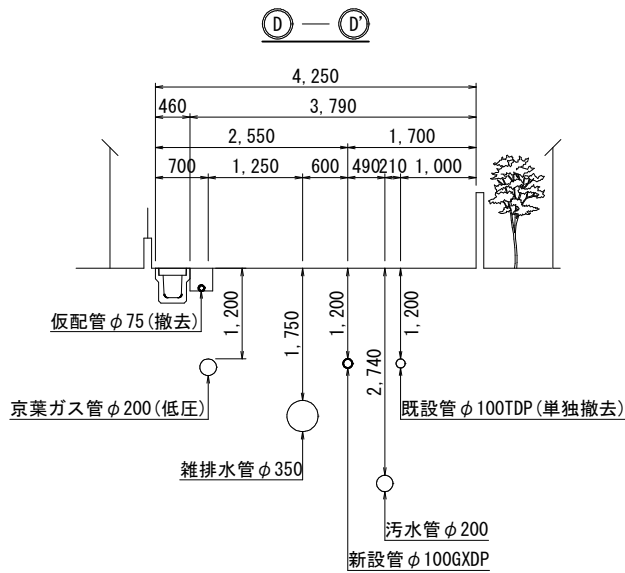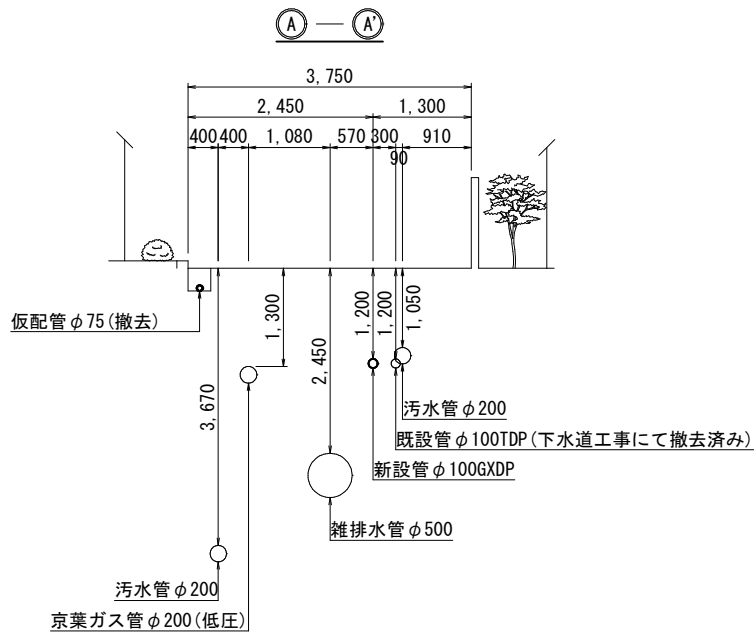




仮配管撤去図

工 事 名	鎌ヶ谷市南初富4丁目12番地先外 下水道関連配水管布設替工事（その2）					
図 面 名	仮配管撤去横断面図（1/2）（A箇所）					
図 枚 数	9	葉 中	3	縮 尺	1:50	
完 成 日	令 和	年	月	日	工事番号	水船8・9第18号
区 画 記 号	F-5		千葉県企業局			
整理番号			施 工 業 者			
所 長	次 長	課 長	設 計	製 図		
所 長	次 長	課 長	監 督	製 図		

仮配管撤去横断面図 (2/2) (A箇所) S=1:50

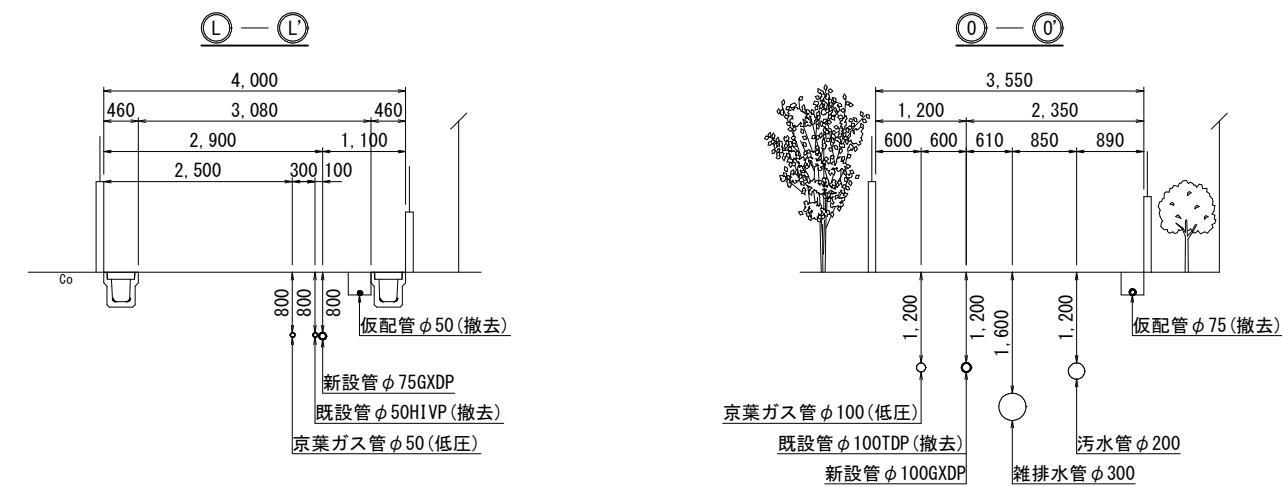


仮配管撤去図 (A箇所) S=1:20

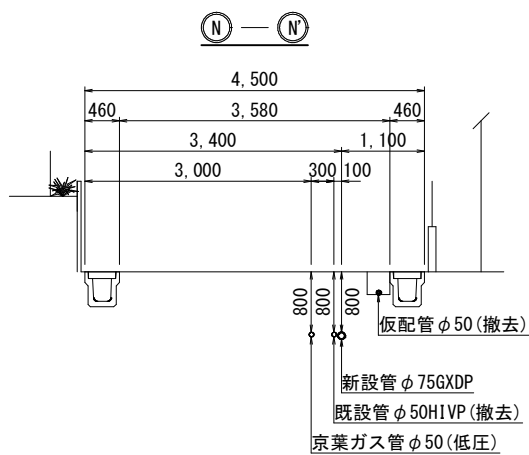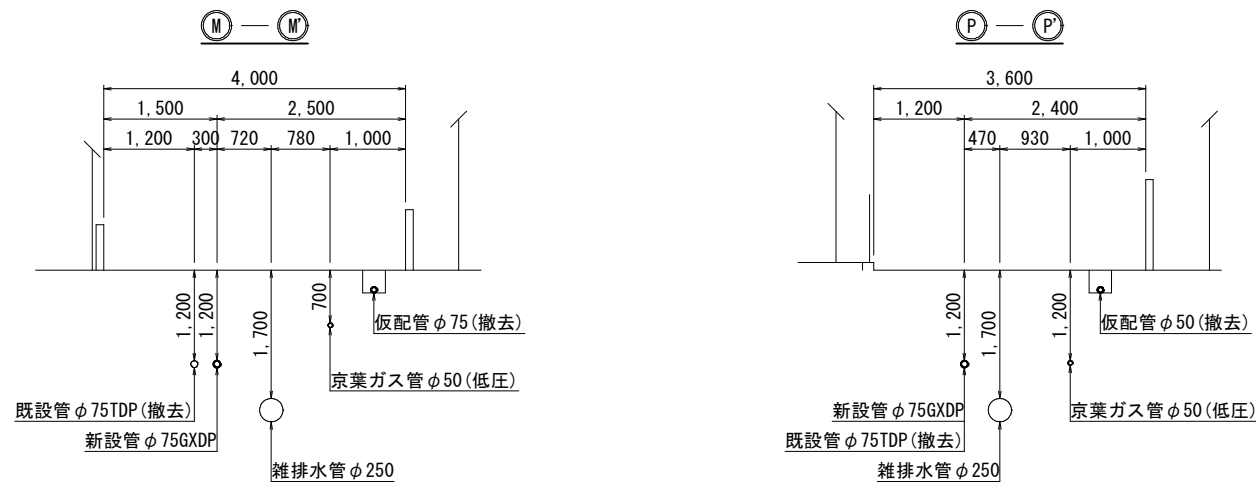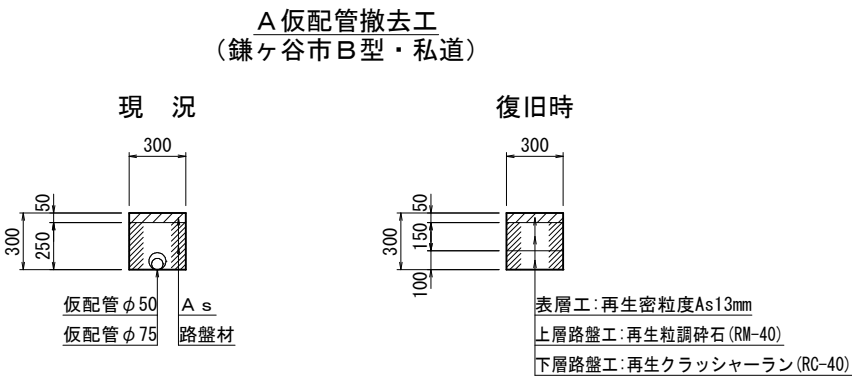

仮配管撤去図

工 事 名	鎌ヶ谷市南初富4丁目12番地先外 下水道関連配水管布設替工事 (その2)				
図 面 名	仮配管撤去横断面図 (2/2) 仮配管撤去図 (A箇所)				
図 面 数	9	葉 中	4	縮 尺	1:50, 1:20
完 成 日	令和 年 月 日	工 事 番 号	水船8・9第18号		
区 画 記 号	F-5		千葉県企業局		
整理番号			施 工 業 者		
所 長	次 長	課 長	設 計	製 図	
所 長	次 長	課 長	監 督	製 図	

仮給水撤去平面図（A箇所） S=1:500

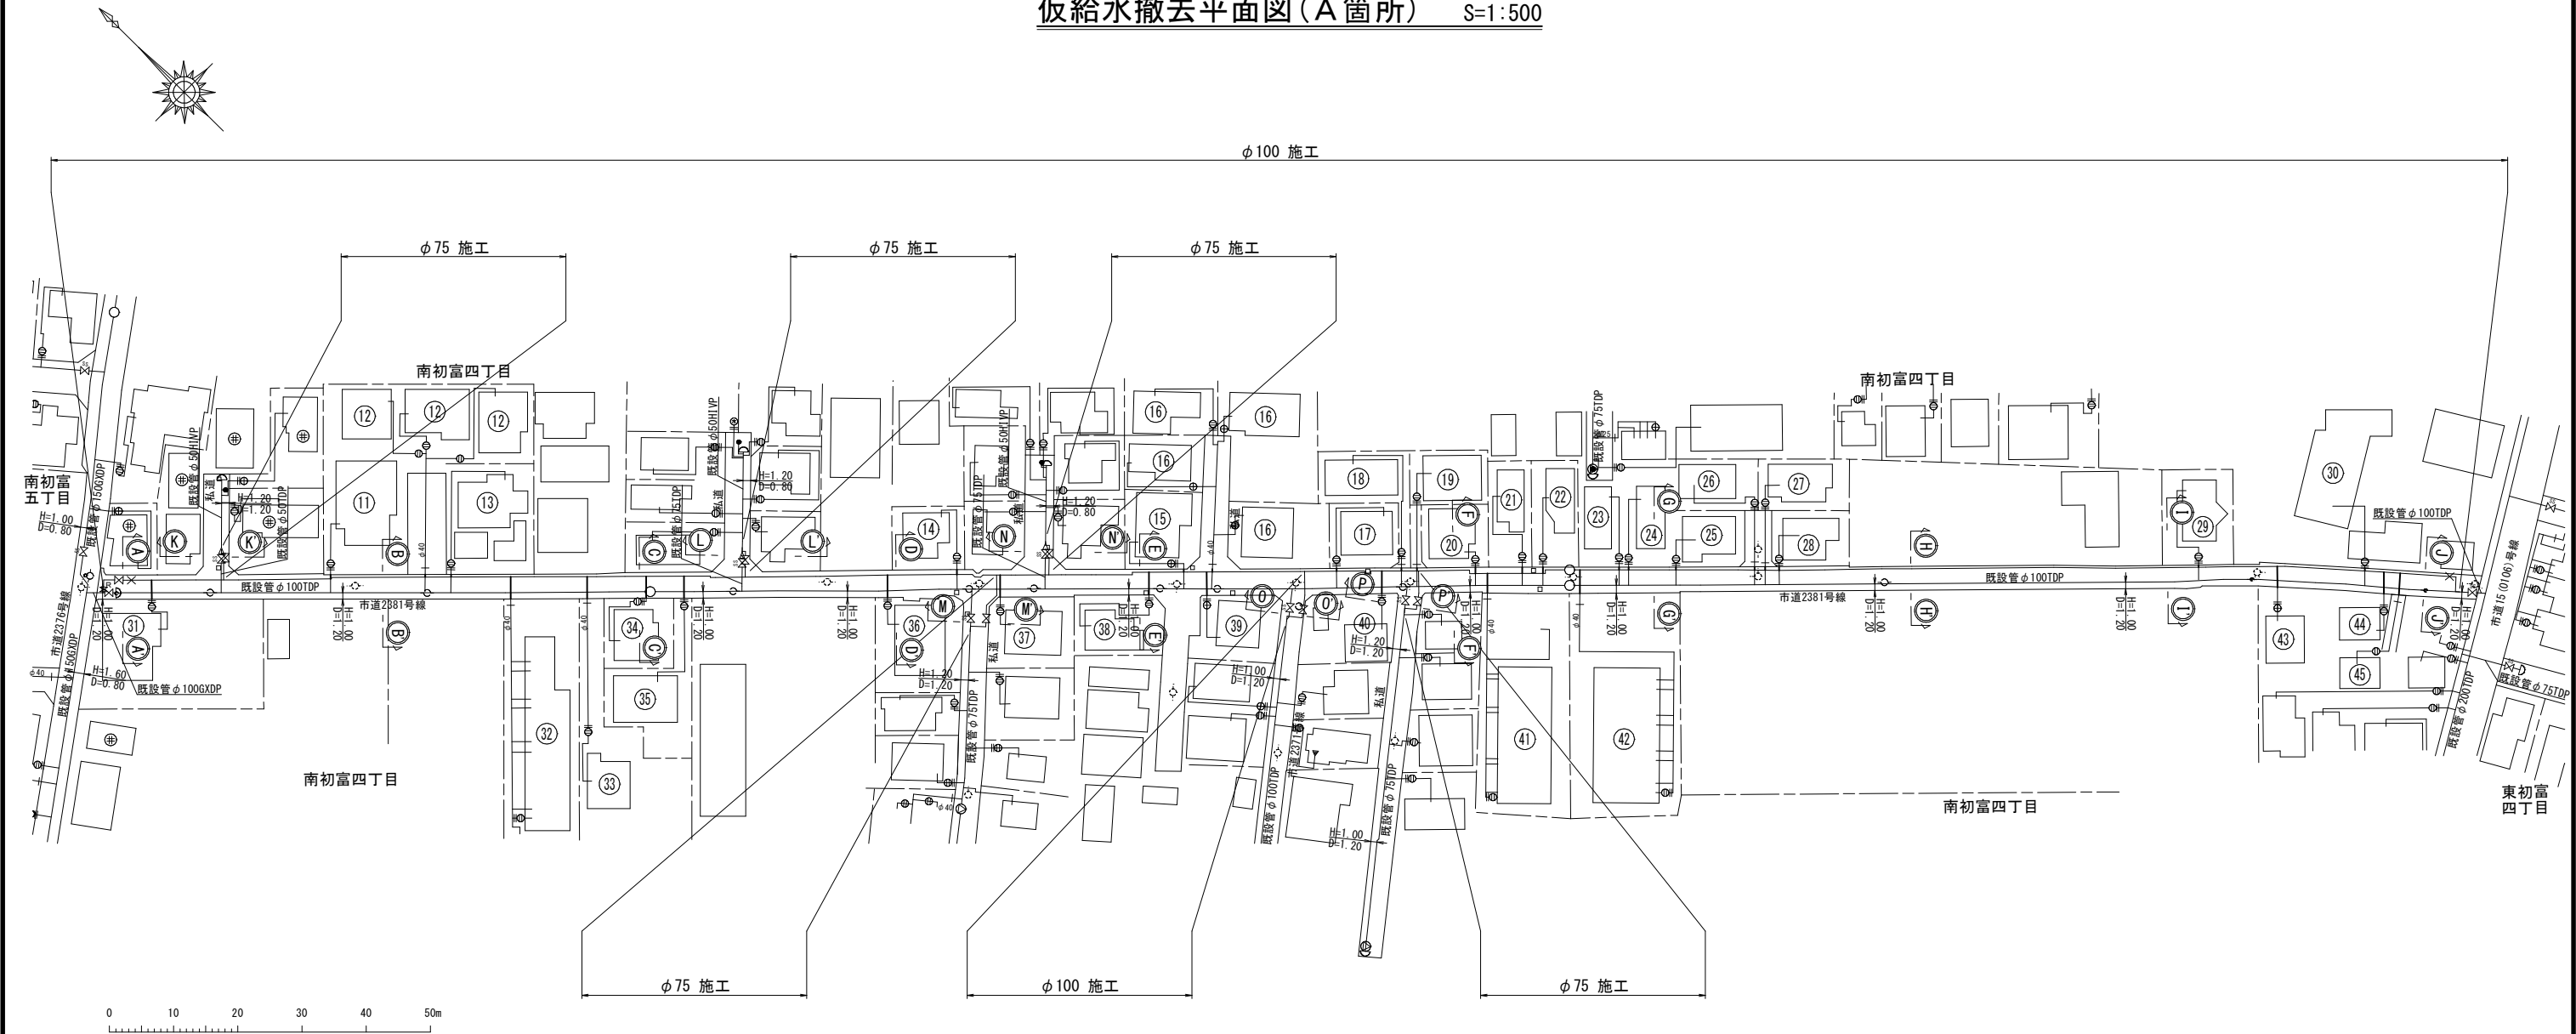

仮給水撤去一覧表（A箇所）

施 工	番 号	水 栓 番 号	氏 名	口 径	区 分	掘 削 延 長	備 考
φ 1 0 0 施 工	(11)			φ 2 0	A	0.00	(既設SSP)
	(12)			φ 4 0	A	0.00	3件連合 (既設SSP)
	(13)			φ 2 0	A	0.00	(既設SSP)
	(14)			φ 2 0	A	0.00	(既設SSP)
	(15)			φ 2 0	A	0.00	(既設SSP)
	(16)			φ 4 0	A	0.00	4件連合 (既設SSP)
	(17)			φ 2 0	A	0.00	(既設SSP)
	(18)			φ 2 0	A	0.00	(既設SSP)
	(19)			φ 2 0	A	0.00	(既設SSP)
	(20)			φ 2 0	A	0.00	(既設SSP)
	(21)			φ 2 0	A	0.00	(既設SSP)
	(22)			φ 2 0	A	0.00	(既設SSP)
	(23)			φ 2 0	A	0.00	(既設SSP)
	(24)			φ 2 0	A	0.00	(既設SSP)
	(25)			φ 2 0	A	0.00	(既設SSP)
	(26)			φ 2 0	A	0.00	(既設SSP)
	(27)			φ 2 0	A	0.00	(既設SSP)
	(28)			φ 2 0	A	0.00	(既設SSP)

施 工	番 号	水 栓 番 号	氏 名	口 径	区 分	掘 削 延 長	備 考
φ 1 0 0 施 工	(29)			φ 2 0	A	0.00	(既設PP)
	(30)			φ 2 0	A	0.00	(既設PP)
	(31)			φ 2 0	B	1.95	(既設PP)
	(32)			φ 4 0	B	1.74	9件連合 (既設SSP)
	(33)			φ 4 0	B	1.74	(既設SSP)
	(34)			φ 2 0	B	1.74	(既設PP)
	(35)			φ 2 0	B	1.74	(既設PP)
	(36)			φ 2 0	B	2.20	(既設SSP)
	(37)			φ 2 0	B	2.20	(既設SSP)
	(38)			φ 2 0	B	2.20	(既設SSP)
	(39)			φ 2 0	B	2.20	(既設SSP)
	(40)			φ 2 0	B	2.10	(既設SSP)
	(41)			φ 4 0	B	2.35	9件連合 (既設SSP)
	(42)			φ 4 0	B	2.35	9件連合 (既設SSP)
	(43)			φ 2 0	B	1.85	(既設SSP)
	(44)			φ 2 0	B	1.85	(既設SSP)
	(45)			φ 2 0	B	1.85	(既設SSP)

仮給水撤去集計表（A箇所）

施 工	φ 1 3		φ 2 0		φ 2 5		φ 4 0		φ 5 0		計	
	A	B	A	B	A	B	A	B	A	B	A	B
φ 1 0 0 施 工	-	-	18	11	-	-	2	4	-	-	20	15
計	-	-	18	11	-	-	2	4	-	-	20	15


道路掘削延長集計表（A箇所）

施 工	口径	箇所数	延長 (m)	平均 (m)	既設舗装厚 (m)	仮復旧表層厚 (m)
φ 1 0 0 施 工	φ 20	11	21.88	1.99	50	50
	φ 40	4	8.18	2.05	50	50

仮配管撤去図

工 事 名 称	鎌ヶ谷市南初富4丁目12番地先外 下水道関連配水管布設替工事（その2）				
図 面 名 称	仮給水撤去平面図・仮給水撤去一覧表 仮給水撤去集計表・道路掘削延長集計表（A箇所）				
図 面 枚 数	9	葉 中	5	縮 尺	1:500
完 成 日	令 和	年	月	日	工事番号 水船8・9第18号
区 画 記 号	F-5		千葉県企業局		
整理番号	施 工 業 者				
所 長	次 長	課 長	設 計	製 図	
所 長	次 長	課 長	監 督	製 図	








S=1 : 500

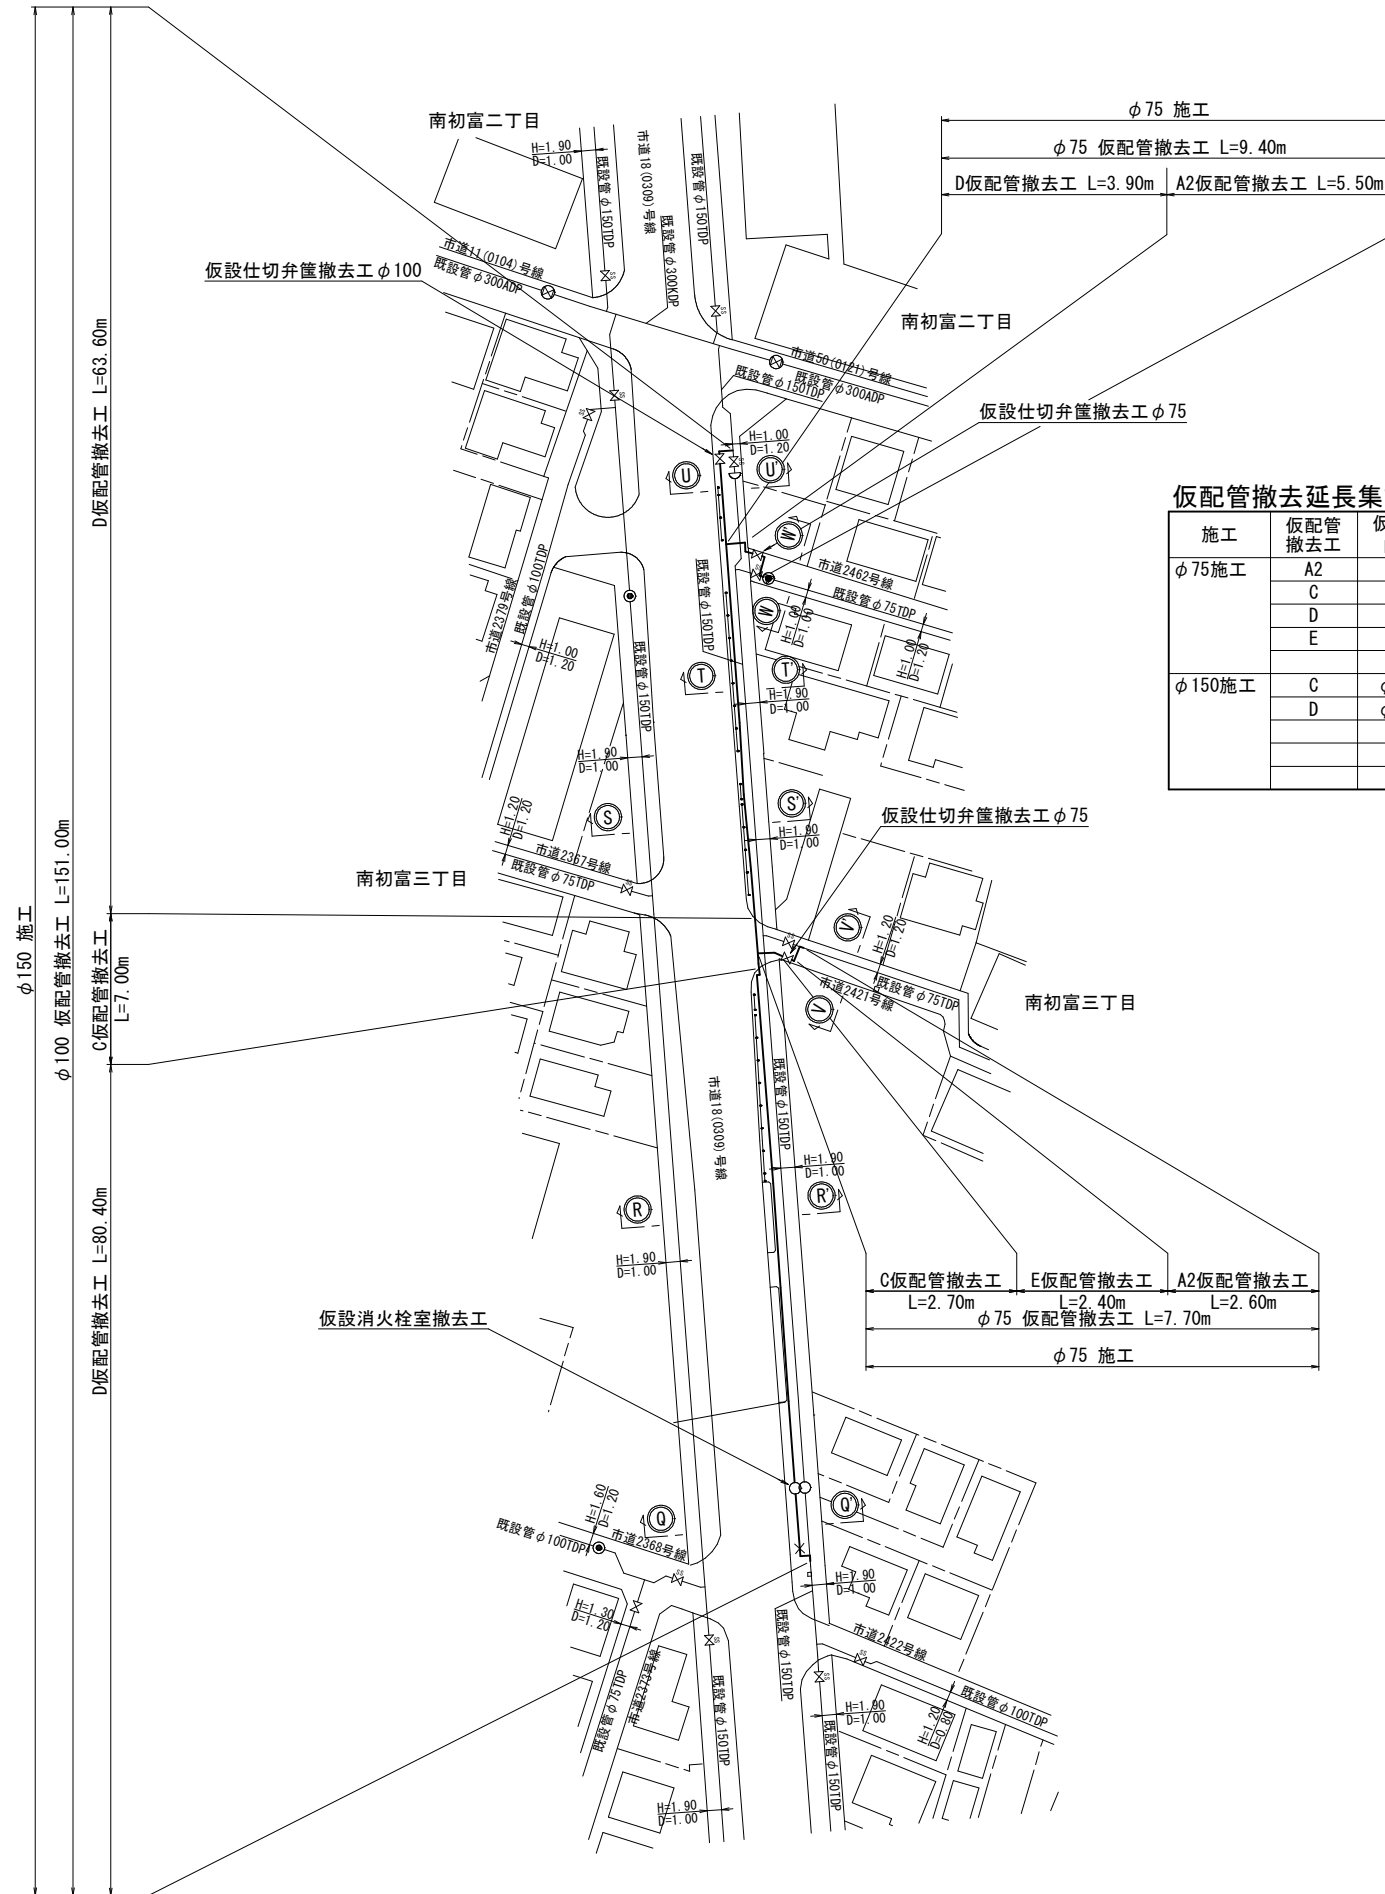

施工	仮配管 撤去工	仮配管 口径	延長 (m)		仮 設 仕切弁	仮 設 消火栓	連絡箇所	仮 設 連 絡 工	舗装種別	備考
φ 75施工	A2	φ 75	8. 10	17. 10	2	—	—			
	C	φ 75	2. 70							
	D	φ 75	3. 90							
	E	φ 75	2. 40							
φ 150施工	C	φ 100	7. 00	151. 00	1	1	—			
	D	φ 100	144. 00							

工 事 名	鎌ヶ谷市南初富4丁目12番地先外 下水道関連配水管布設工事（その2）				
図 面 名	仮配管撤去平面図				
図 面 図 数	仮配管撤去延長集計表（B箇所）				
完 成 区 記 号	9	葉中	6	縮尺	1:500
完 成 日 期	令和	年	月	日	工事番号 水船8-9第18号
区 記 号	F-5 千葉県企業局				
整理番号	施工業者				
所長	次長	課長	設計	製図	
所長	次長	課長	監督	製図	

仮配管撤去横断面図 (B箇所) S=1:50

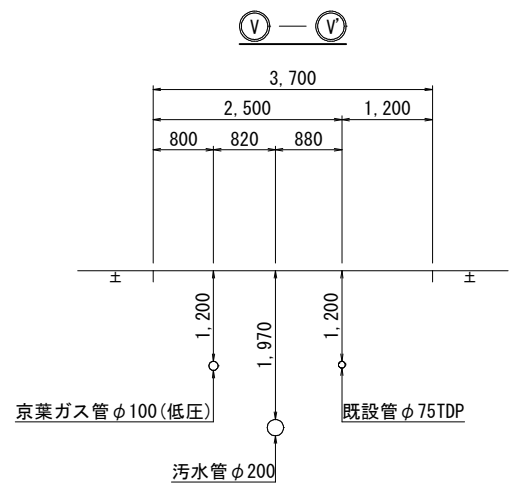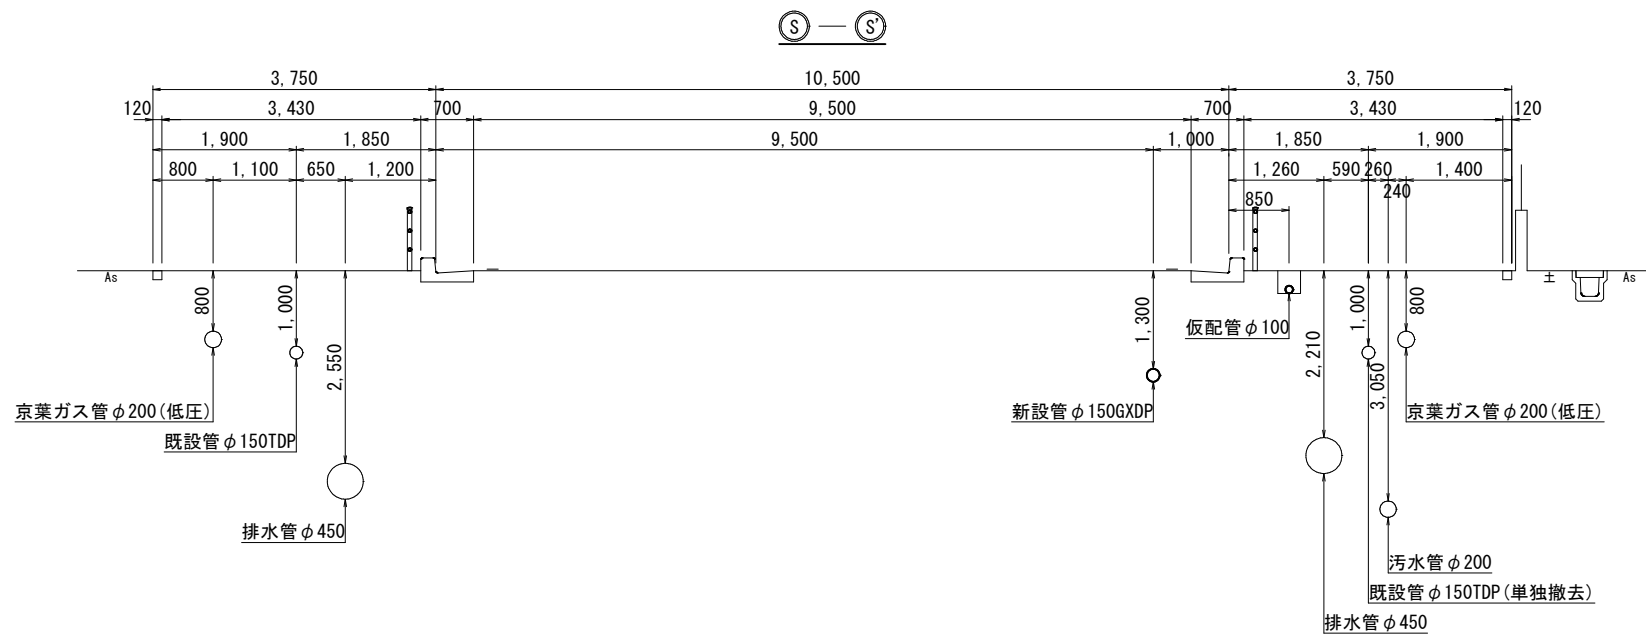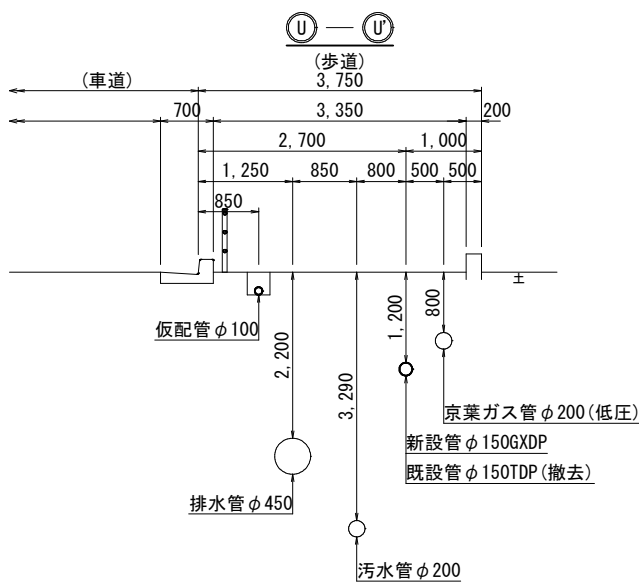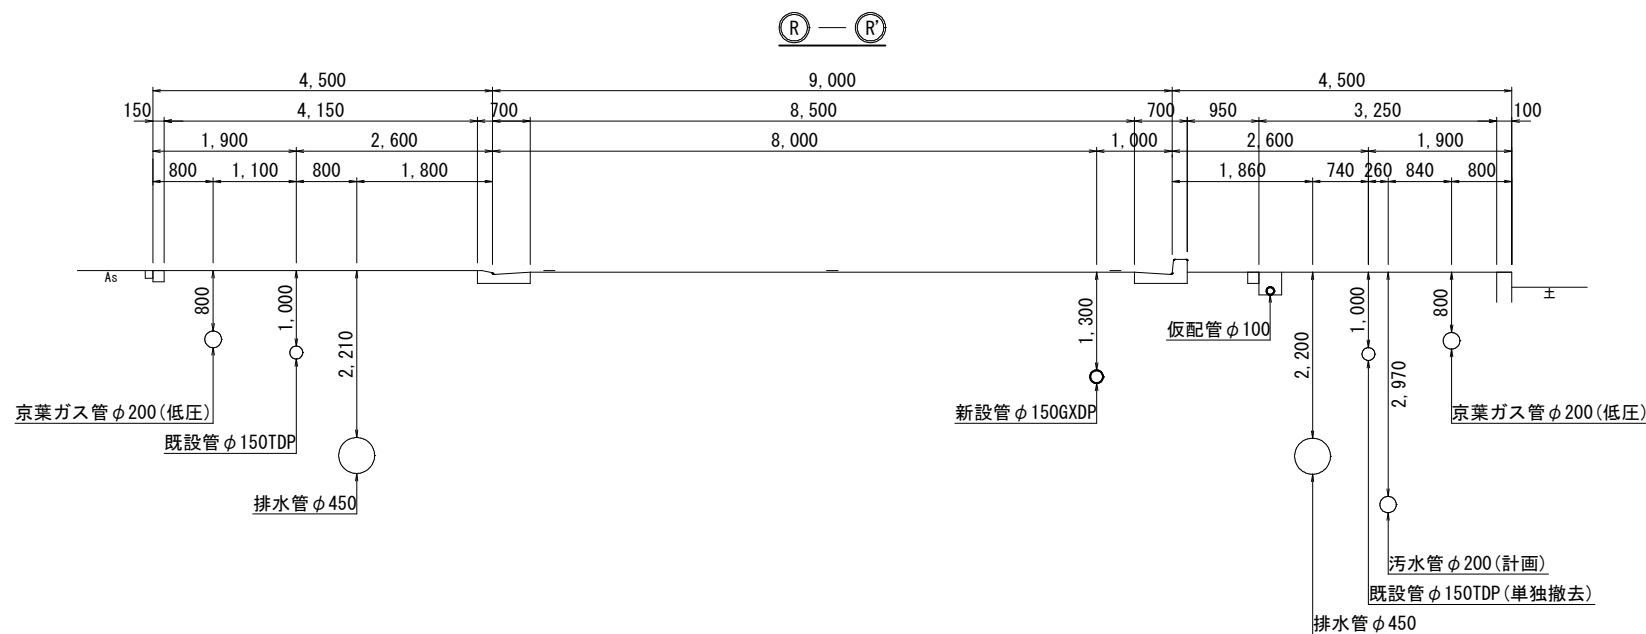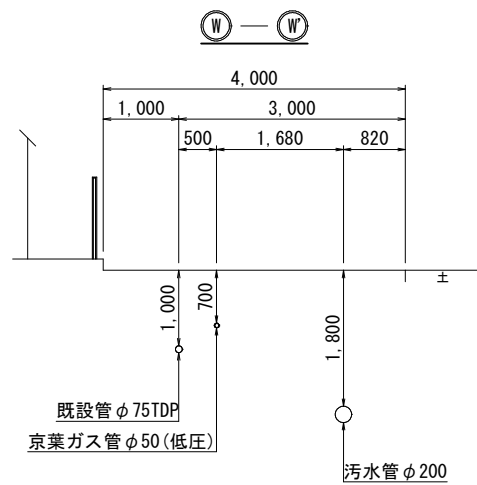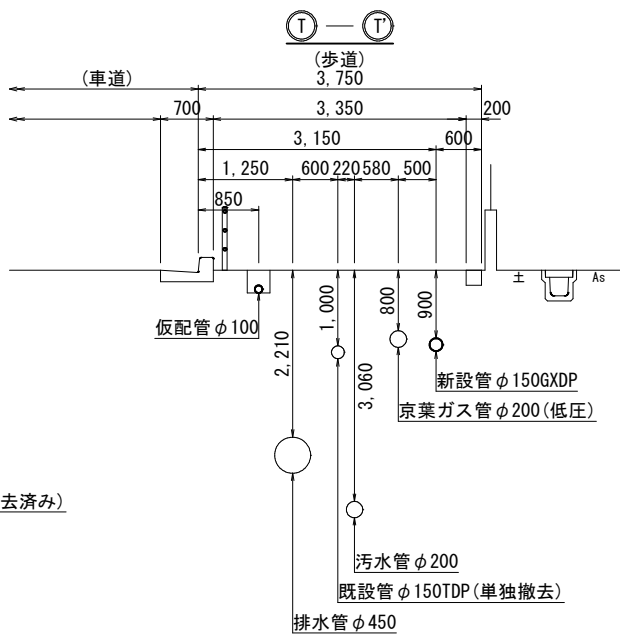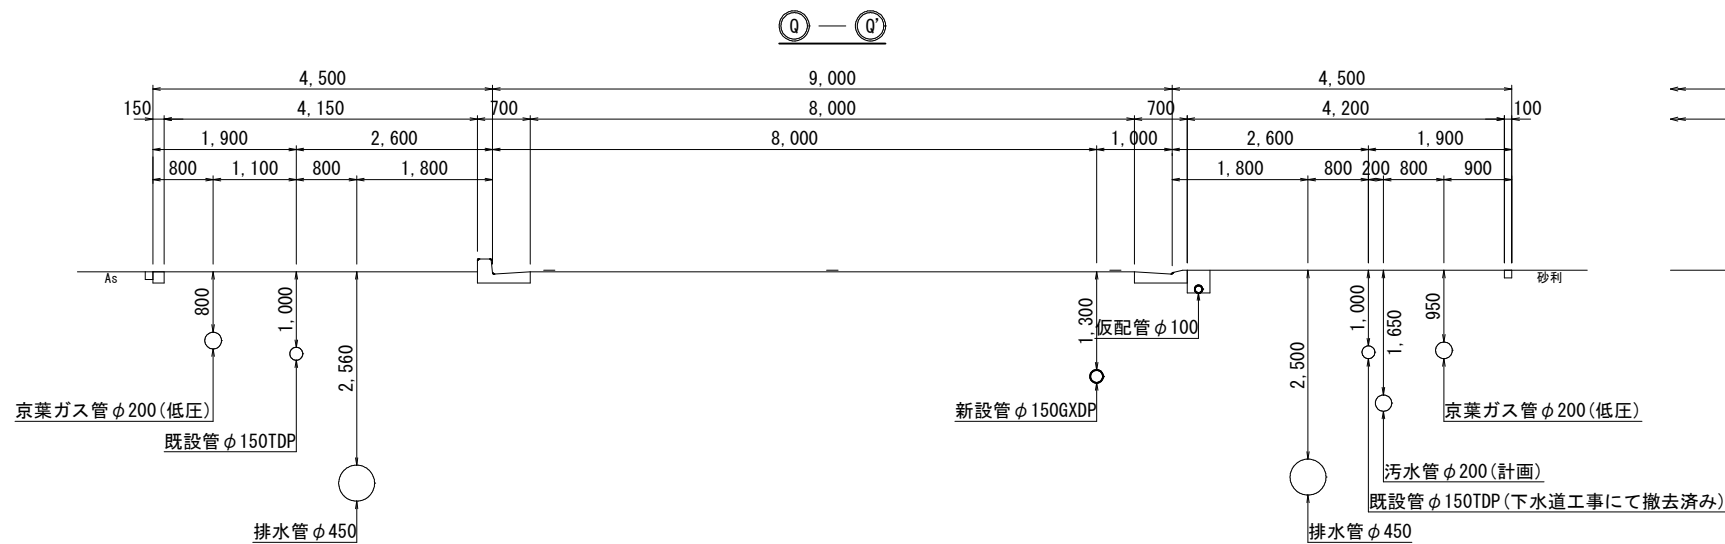


仮配管撤去図


工 事 名 称	鎌ヶ谷市南初富4丁目12番地先外 下水道関連配水管布設替工事（その2）				
図 面 名 称	仮配管撤去横断面図（B箇所）				
図 面 数	9	葉 中	7	縮 尺	1:50
完 成 日	令 和 年 月 日	工 事 番 号		水船8・9第18号	
区 画 号	F-5		千葉県企業局		
整理番号	施 工 業 者				
所 長	次 長	課 長	設 計	製 図	
所 長	次 長	課 長	監 督	製 図	

仮配管撤去図 (B箇所) S=1:20


A 仮配管撤去工
(鎌ヶ谷市B型・歩道車両乗入部)

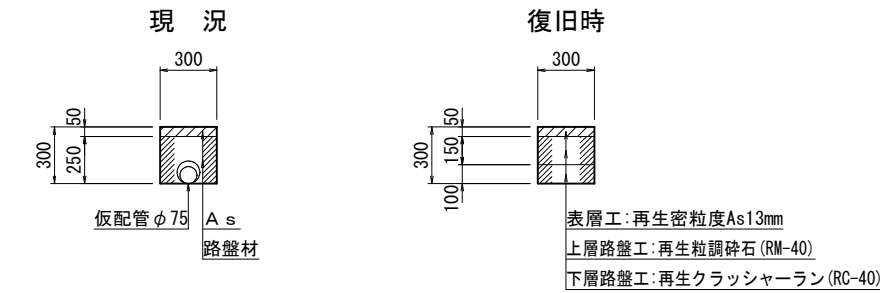


E 仮配管撤去工
(インターロッキングブロック)

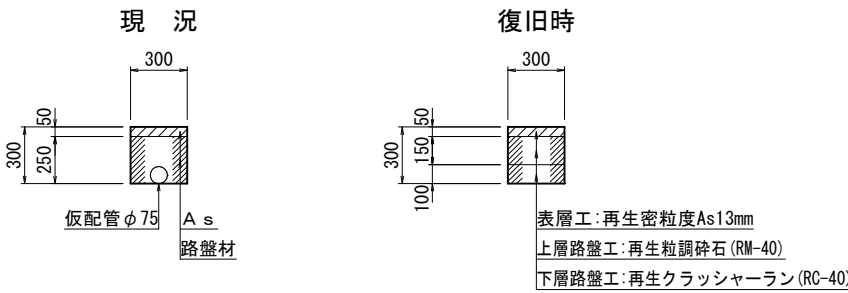

C 仮配管撤去工
(鎌ヶ谷市道18号線)

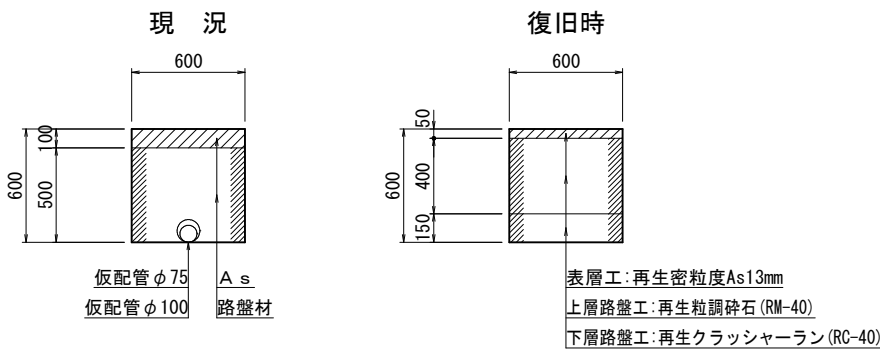


D 仮配管撤去工
(歩道一般)

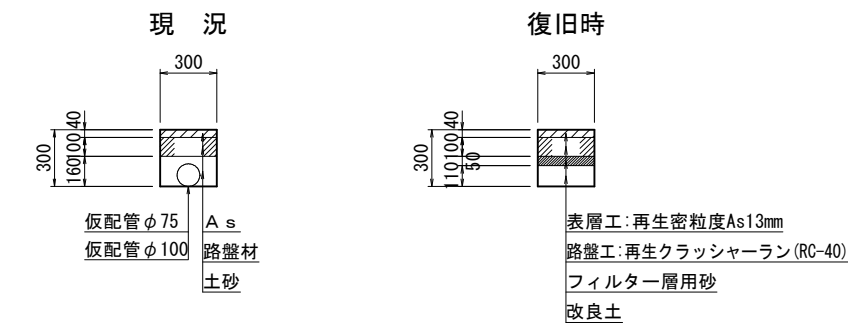

仮配管撤去図

工 事 名	鎌ヶ谷市南初富4丁目12番地先外 下水道関連配水管布設替工事（その2）				
図 面 名 称	仮配管撤去図 (B箇所)				
図 面 枚 数	9 葉 中 8		縮 尺	1:20	
完 成 日	令 和 年 月 日	工事番号	水船8・9第18号		
区 画 記 号	F - 5		千葉県企業局		
整理番号			施 工 業 者		
所 長	次 長	課 長	設 計	製 図	
所 長	次 長	課 長	監 督	製 図	

仮給水撤去平面図（B箇所） S=1：500

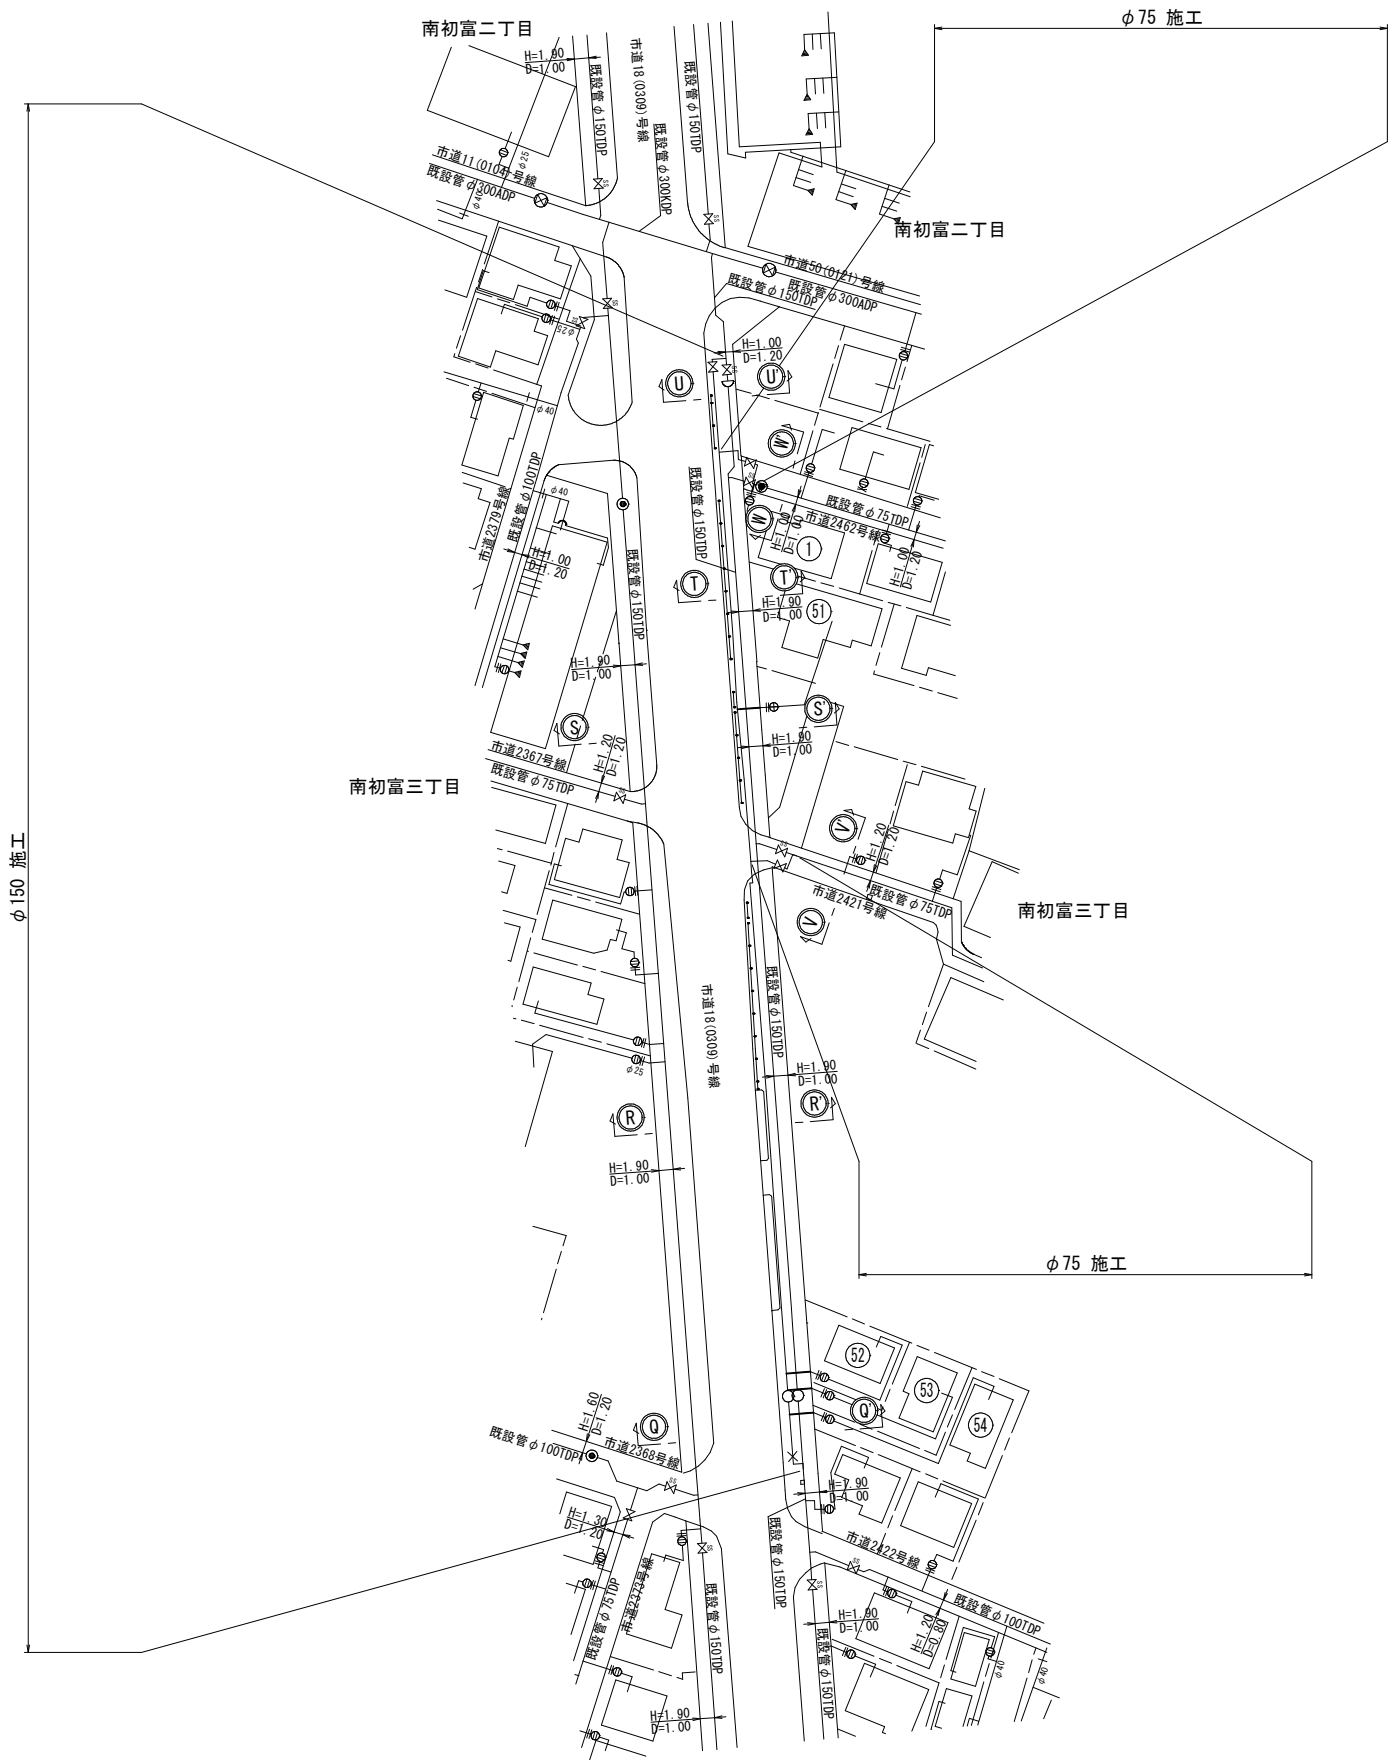

仮給水撤去一覧表（B箇所）

施 工 番 号	水 栓 番 号	氏 名	口 径	区 分	掘 削 延 長	備 考
φ75施工	①		φ20	A	0.00	(既設PP)
φ150施工	⑤①		φ20	B	0.63	(既設PP)
	⑤②		φ20	B	0.85	(既設PP)
	⑤③		φ20	B	1.90	(既設PP)
	⑤④		φ20	B	1.90	(既設PP)

仮給水撤去集計表（B箇所）

施 工	φ13		φ20		φ25		φ40		φ50		計	
	A	B	A	B	A	B	A	B	A	B	A	B
φ75施工	-	-	1	-	-	-	-	-	-	-	1	-
φ150施工	-	-	-	4	-	-	-	-	-	-	-	4
計	-	-	1	4	-	-	-	-	-	-	1	4

道路掘削延長集計表（B箇所）


施 工	口径	箇所数	延長 (m)	平均 (m)	既設舗装厚 (m)	仮復旧表層厚 (m)
φ75施工	φ20	-	-	-	-	-
φ150施工	φ20	3	4.65	1.55	50	50
φ150施工	φ20	1	0.63	0.63	40	40

仮配管撤去図


工 事 名 称	鎌ヶ谷市南初富4丁目12番地先外 下水道関連配水管布設替工事（その2）				
図 面 名 称	仮給水撤去平面図・仮給水撤去一覧表 仮給水撤去集計表・道路掘削延長集計表（B箇所）				
図 面 数	9	葉 中	9	縮 尺	1:500
完 成 日	令 和 年 月 日	工事番号	水船8・9第18号		
区 画 記 号	F-5 千葉県企業局				
整理番号	施 工 業 者				
所 長	次 長	課 長	設 計	製 図	
所 長	次 長	課 長	監 督	製 図	



路面本復旧平面図（B箇所） S=1:500

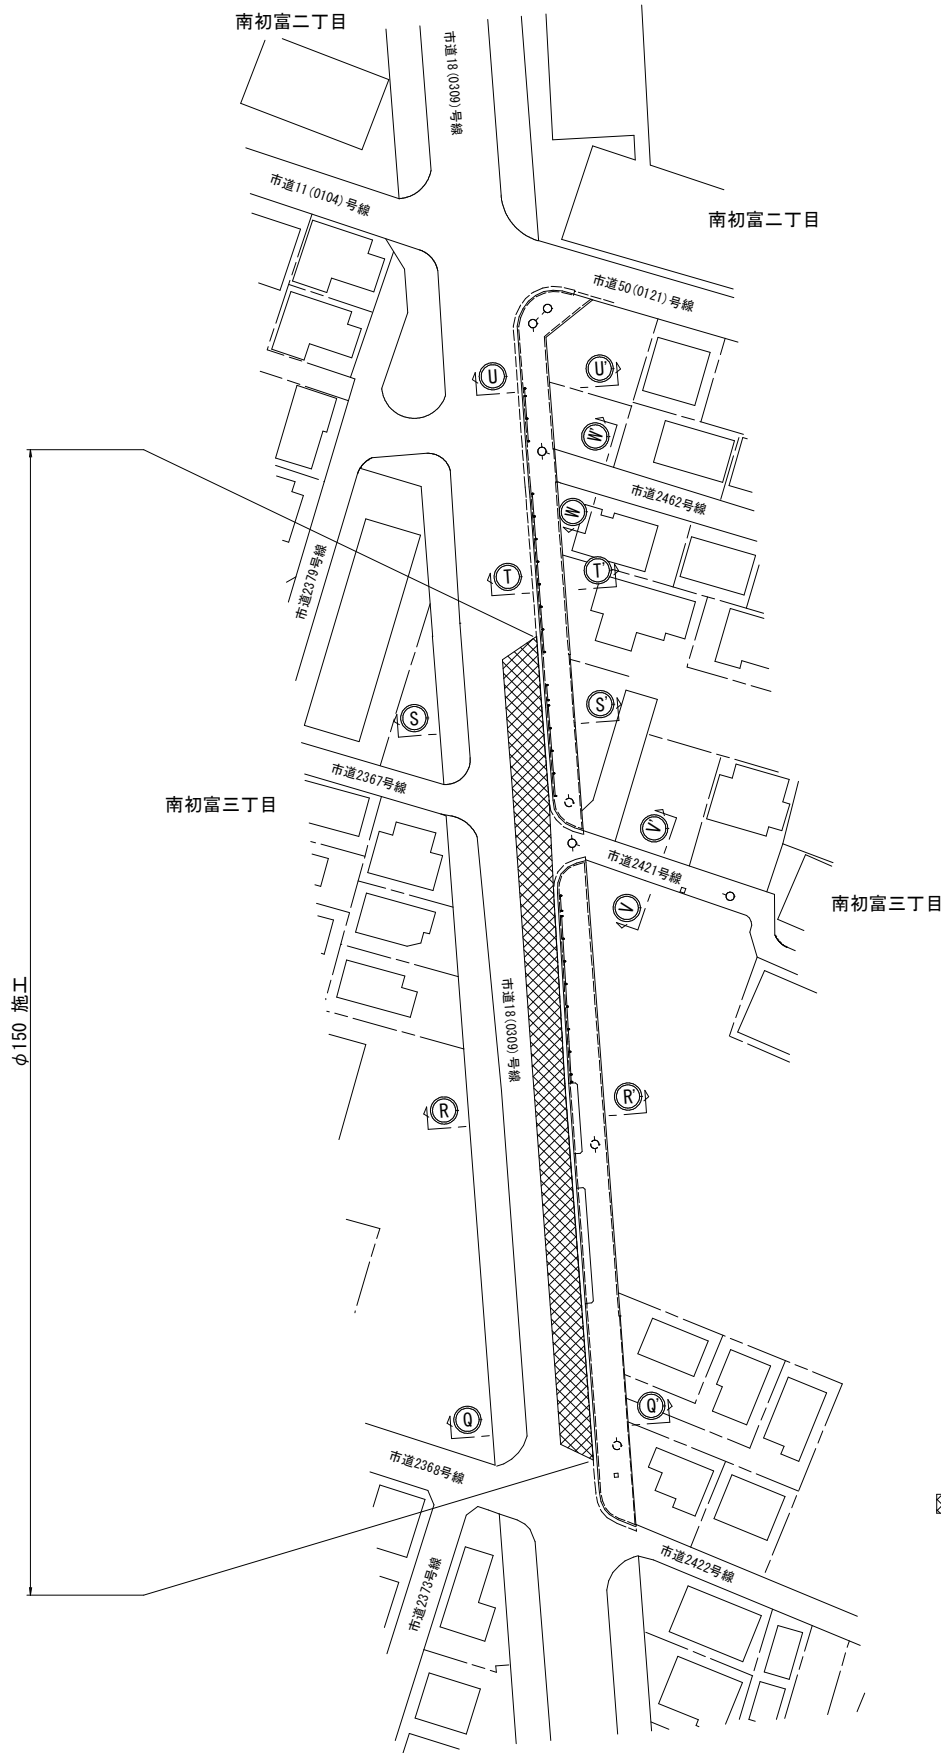

路面本復旧求積図（B箇所） S=Free

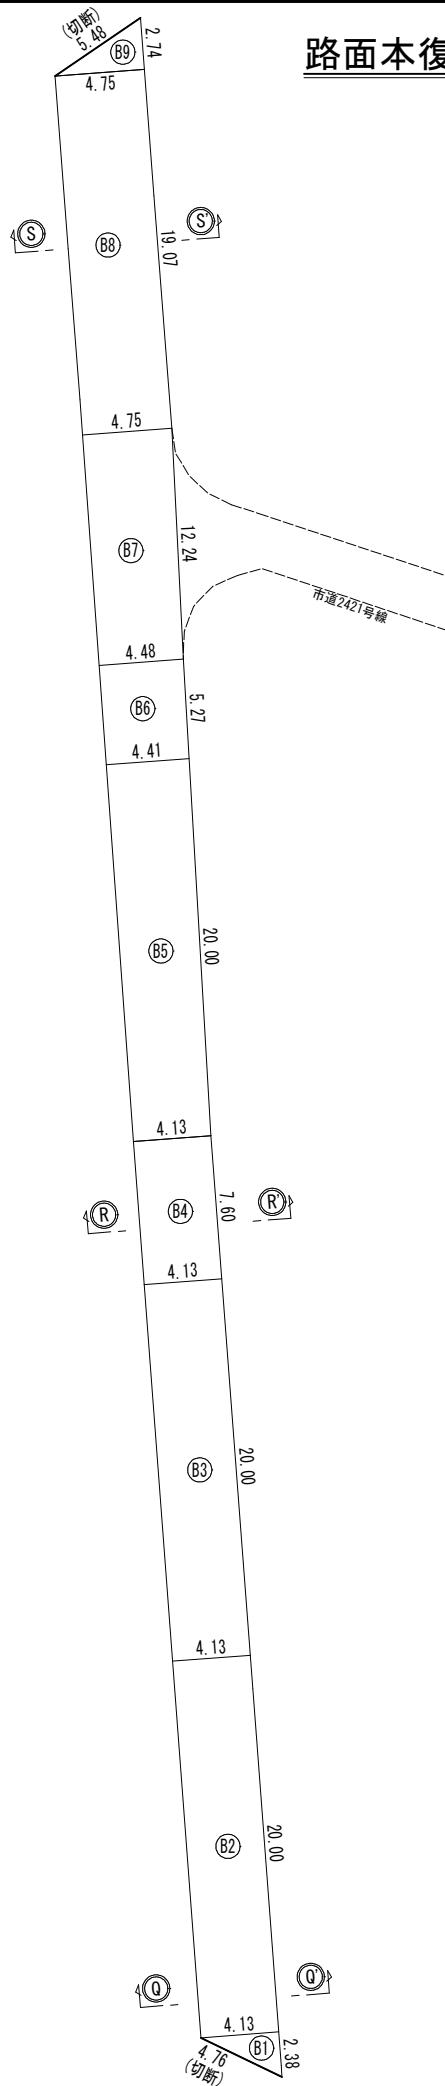


路面本復旧求積表（B箇所）

φ150施工
B復旧工（鎌ヶ谷市道18号線）
As t=5cm【切削オーバーレイ】

番号	計算式	面積(m2)	切断(m)
B1	$4.13 \times 2.38 \div 2 =$	4.91	4.76
B2	$4.13 \times 20.00 =$	82.60	
B3	$4.13 \times 20.00 =$	82.60	
B4	$4.13 \times 7.60 =$	31.39	
B5	$(4.13 + 4.41) \times 20.00 \div 2 =$	85.40	
B6	$(4.41 + 4.48) \times 5.27 \div 2 =$	23.43	
B7	$(4.48 + 4.75) \times 12.24 \div 2 =$	56.49	
B8	$4.75 \times 19.07 =$	90.58	
B9	$4.75 \times 2.74 \div 2 =$	6.51	5.48
計		463.91	10.24

工 事 名	鎌ヶ谷市南初富4丁目12番地先外 下水道関連配水管布設替工事（その2）				
図 面 名	路面本復旧平面図・路面本復旧求積図 路面本復旧求積表(B箇所)				
図 面 枚	2	葉 中	1	縮 尺	図示
完 成 日	令 和	年	月	日	工事番号 水船8・9第18号
区 画 記 号	F-5 千葉県企業局				
整理番号	施 工 業 者				
所 長	次 長	課 長	設 計	製 図	
所 長	次 長	課 長	監 督	製 図	

区画線設置工平面図（B箇所） S=1:500

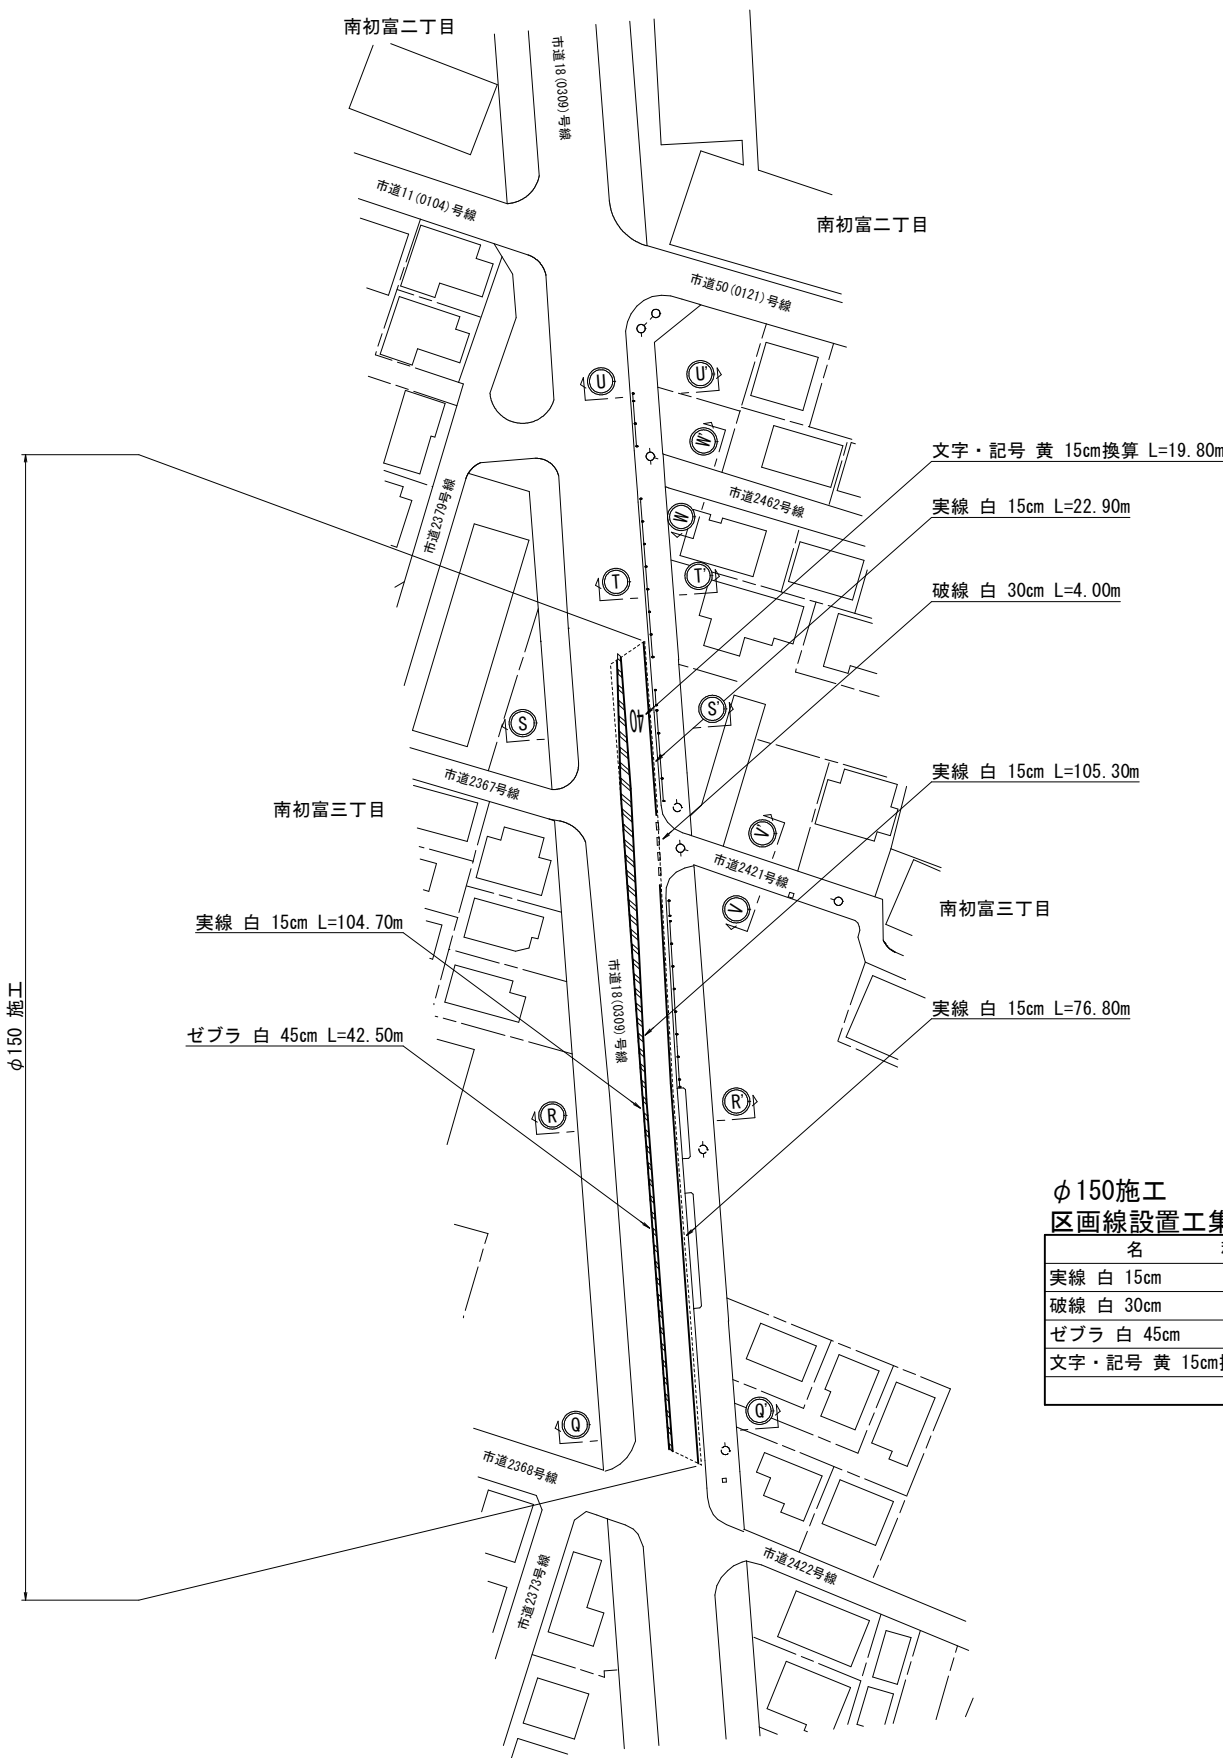

φ150施工
区画線設置工集計表（B箇所）

名 称	算 式	数 量
実線 白 15cm	104.70+22.90+105.30+76.80 =	309.70 m
破線 白 30cm	4.00 =	4.00 m
ゼブラ 白 45cm	42.50 =	42.50 m
文字・記号 黄 15cm換算	19.80 =	19.80 m



工 事 名 称	鎌ヶ谷市南初富4丁目12番地先外 下水道関連配水管布設替工事（その2）				
図 面 名 称	区画線設置工平面図 区画線設置工集計表（B箇所）				
図 面 枚 数	2 葉 中 2		縮 尺	1:500	
完 成 日	令 和 年 月 日	工事番号	水船8・9第18号		
区 画 記 号	F-5		千葉県企業局		
整理番号			施 工 業 者		
所 長	次 長	課 長	設 計	製 図	
所 長	次 長	課 長	監 督	製 図	