



平面図 縮尺 1/500 A1時

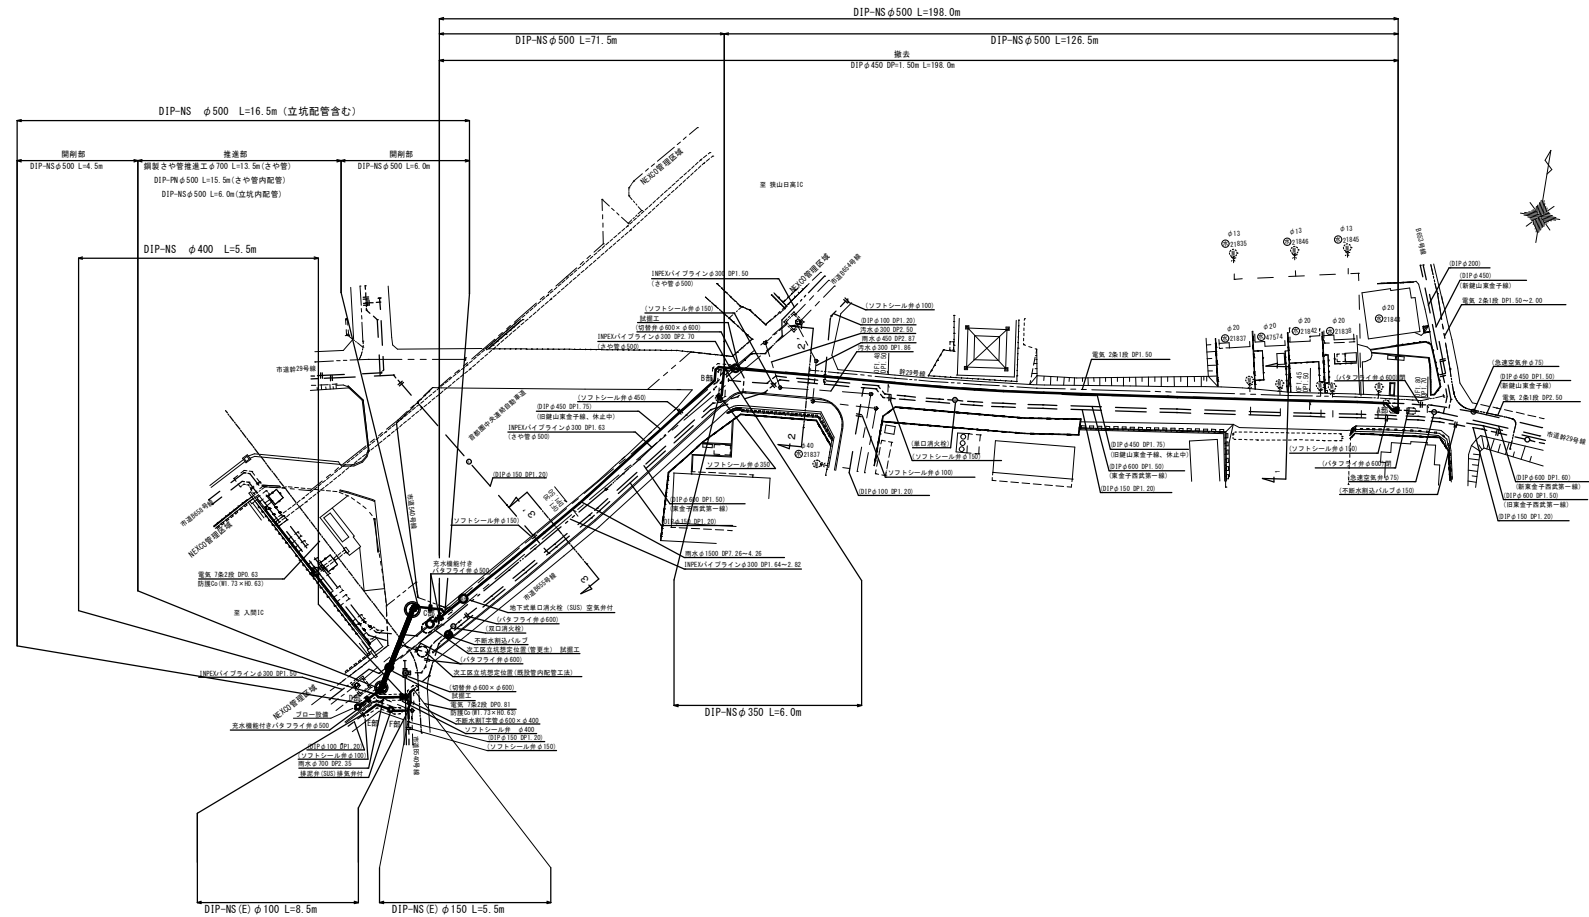

横断面 縮尺 1/100

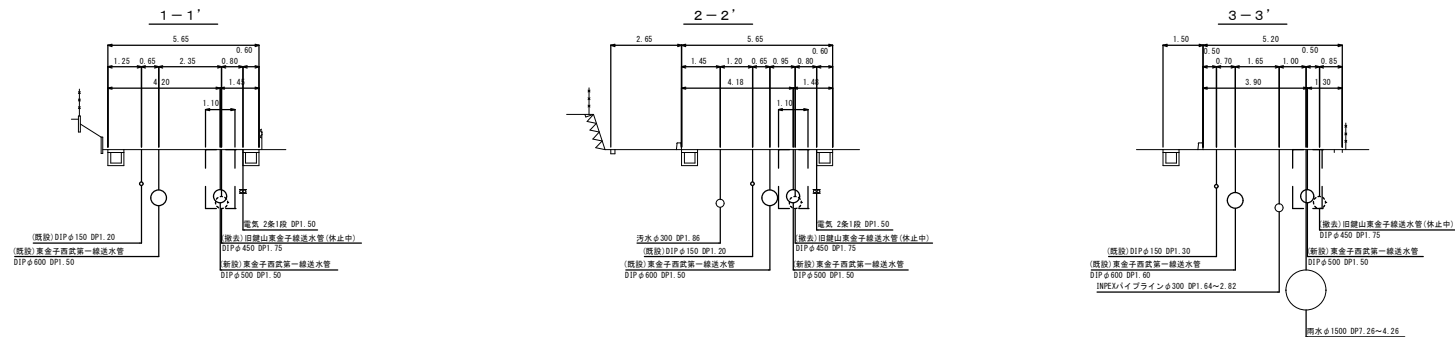


工事概要

鋼製さや管推進工 φ700	13.5	m
DIP-NS φ500	15.5	m
DIP-NS φ500	214.5	m
DIP-NS φ400	5.5	m
DIP-NS φ350	6.0	m
DIP-NS (E) φ150	5.5	m
DIP-NS (E) φ100	8.5	m
バタフライ井	3	基
ソフトシール井	2	基
不排水割込バルブ φ150	1	基
不排水割込T字管 φ600 × φ400	1	基
地下式単口消火栓 (SUS) 空気弁付	1	基
排泥弁 (SUS) 排気弁付	1	基
付帯工	1	式




※ 入間市上下水道局と入間市建設局に協同して実施すること

年度	令和8年度		
工事名	東金子西武第一線送水管整備工事(第三工区)		
工事箇所	入間市大字小谷田内		
町名	平瀬町、横瀬町	図書	1/4
精谷	内沼	野口	佐井
池田	井上	前立	山浦
股	入間市役所	上下水道部	水道施設課

詳細図 (1) 縮尺 FREE

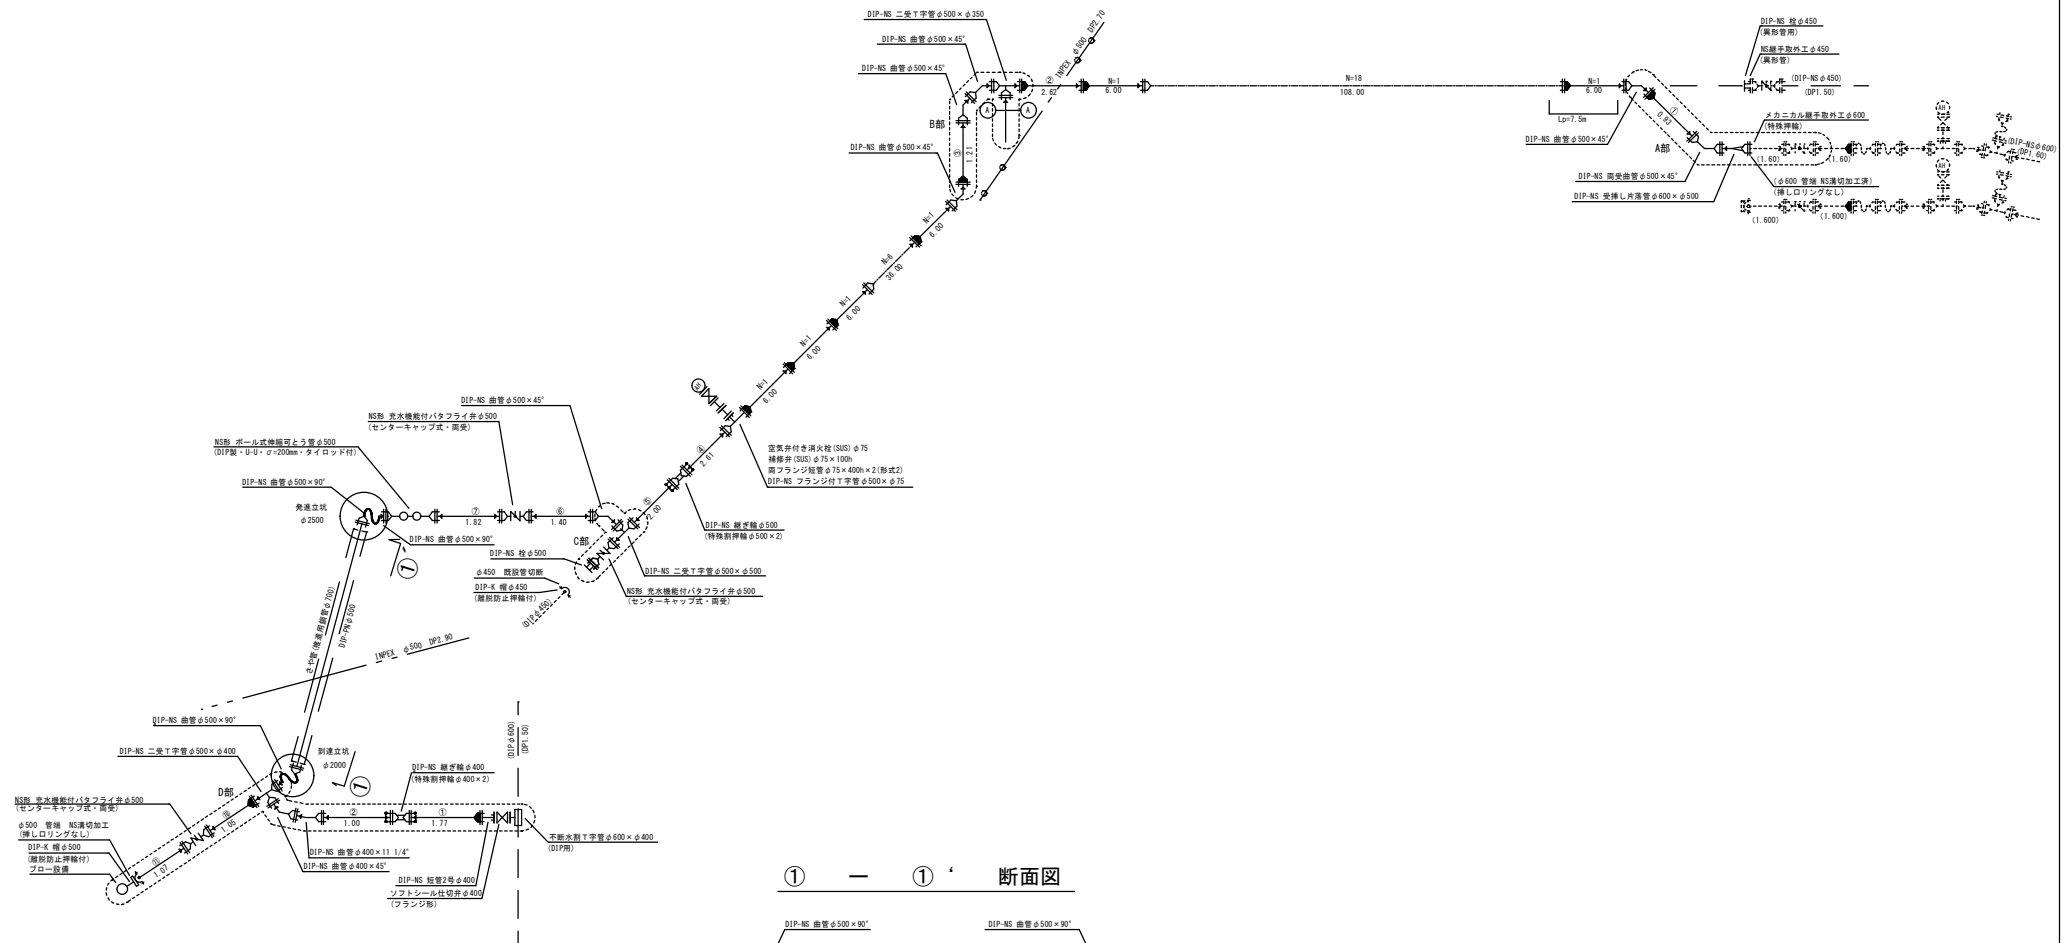

ブロー設備詳細図 S=1/Free

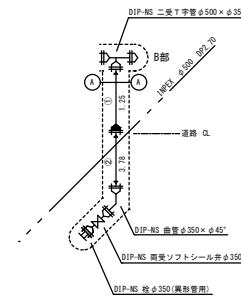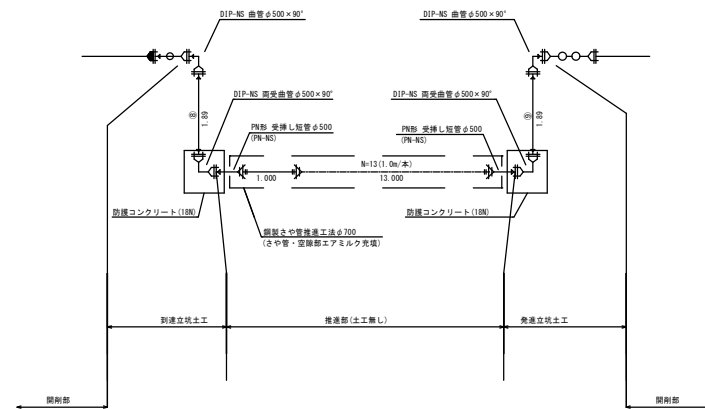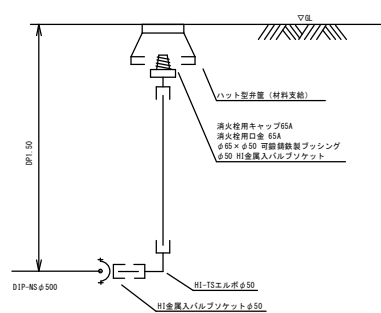

※ 入間市上下水道局水道局工事係に提出すること			
年 度	令和 8 年度		
工 事 名	東金子西武第一線送水管整備工事 (第三工区)		
工事箇所	入間市大字小谷田地区内		
図 名	詳細図 (1)	図 番	2/6
精 査	内 野 熊 井 前 佐 由 山	校 正	
描 画	田 沼 倉 上 田 立 井	検 査	
設 計	入間市役所 上下水道部 水道施設課		


縮尺 FREE




管種	口徑	D	DP	S	H	h1	h2	h3	W	L
DIP	φ150	0.17	1.20	0.30	1.67	1.62	0.77	0.40	1.40	1.73

年 度	令和8年度						
工 事 名	東金子西武第一線送水管整備工事(第三工区)						
工事箇所	入間市大字小谷地内						
図 名	詳細図（2）・補成図						図書 3
構 造 材 質	管 種						
槽 口	藤 田	内 沼	野 口	熊 倉	井 上	前 田	佐 井
投 計	入間市役所 上下水道部 水道施設課						


推進部平面図 (A3印刷時) 縮尺 1/100

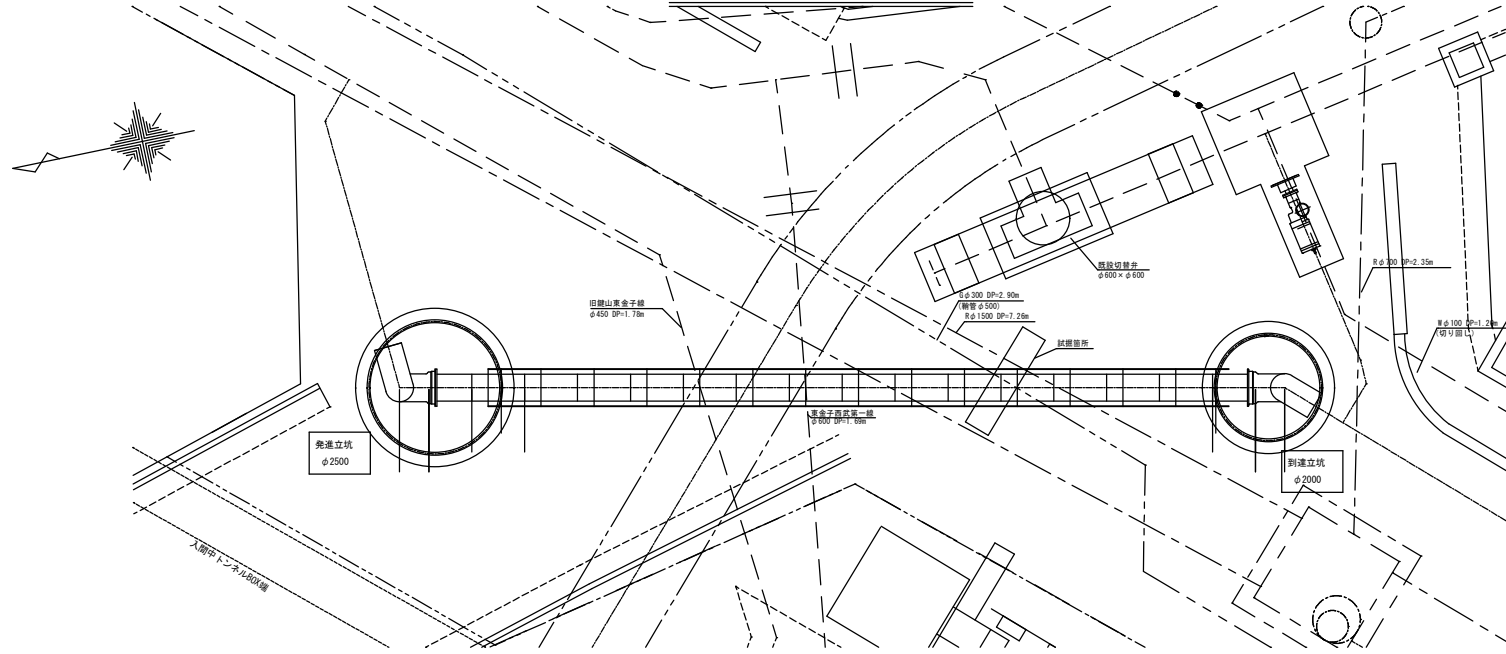


推進部側面図 (A3印刷時) 縮尺 1/100

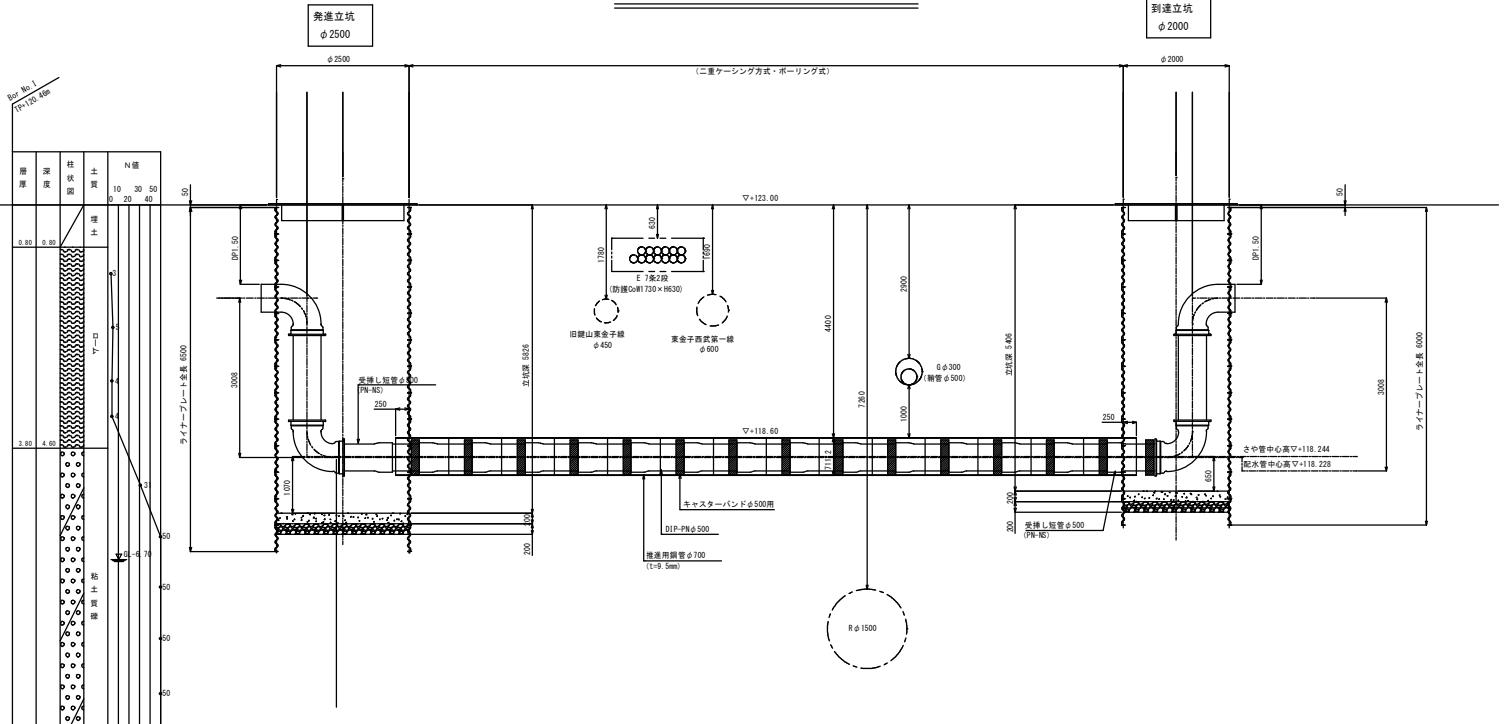

推進延長説明図 縮尺 1/100

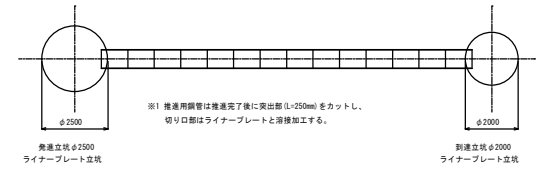


推進管標準断面図 縮尺 1/15

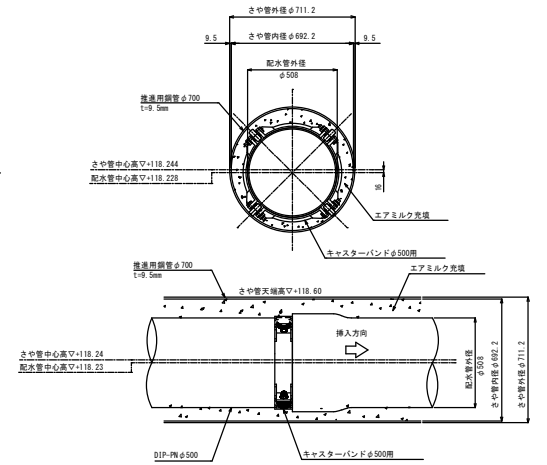


年度	令和8年度		
工事名	実金子西武第一線送水管整備工事(第三工区)		
工事箇所	入間市大字小谷田地区内		
図名	推進部平面図・推進部側面図	図番	4/6
図中	鎌山実金子線	野井	井上
設計	入間市役所 上下水道部 水道課課員		


平面図

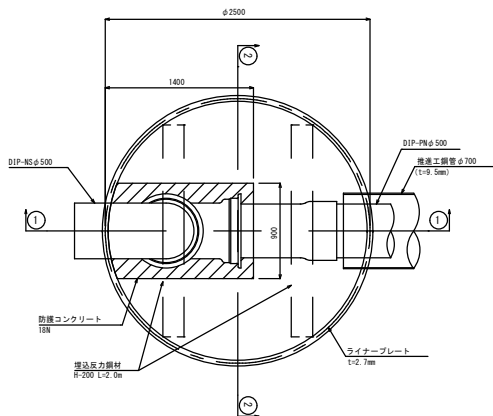


①-①断面図

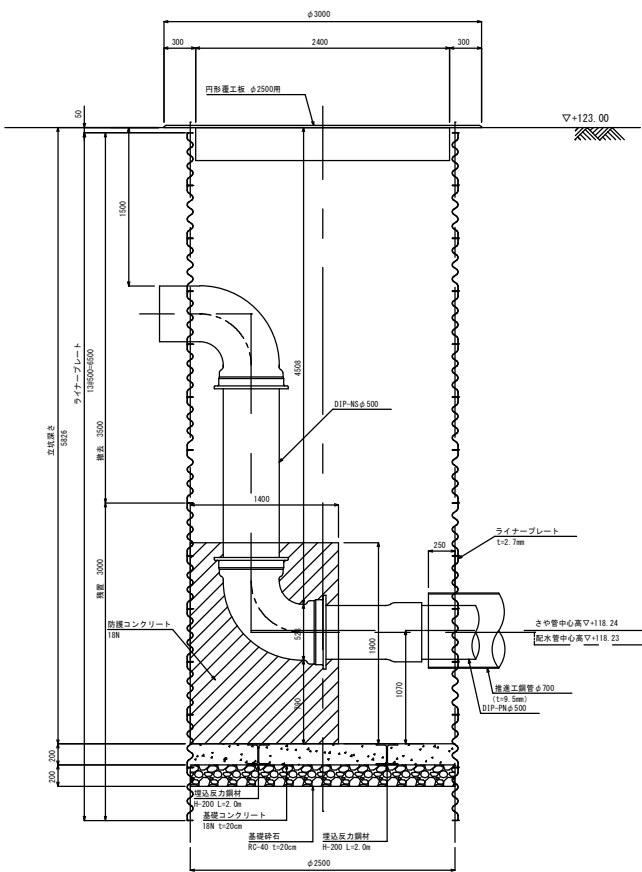


覆工平面図

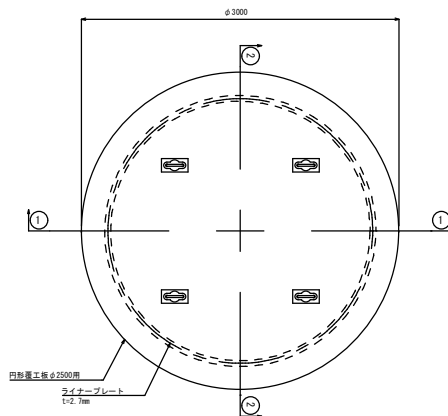

②-②断面図

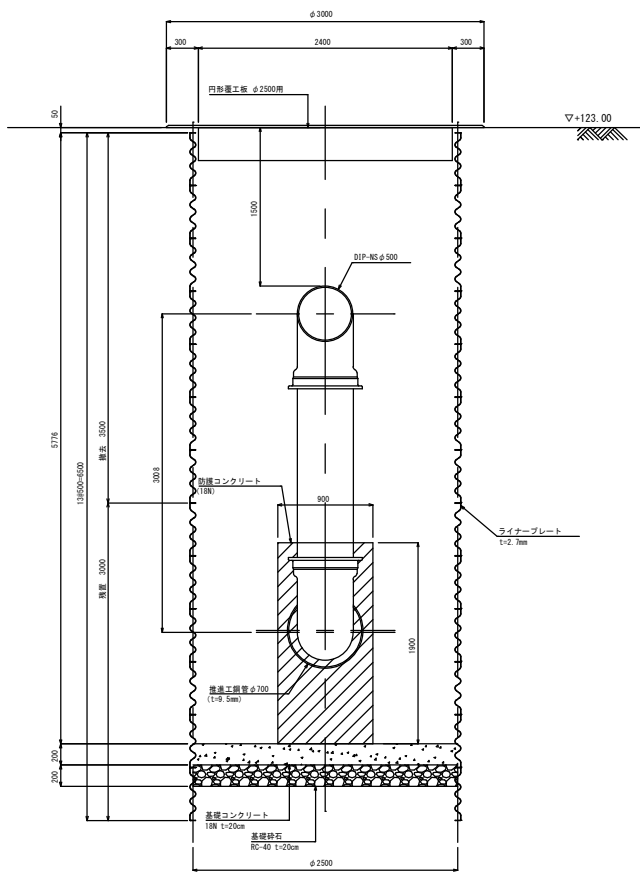


セクション構成図

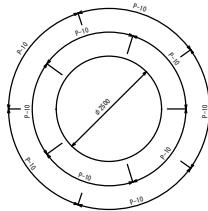


※ 入間市上下水道局管内管工事仕様書に基づき設計すること	
年度	令和8年度
工事名	東金子西武第一線送水管整備工事(第三工区)
工事箇所	入間市大字小谷田地区内
図名	発進立坑仮設図
図番	5/6
精査者	内野 熊井 前佐 由山
設計者	田沼 倉上 田立 井浦
設計	入間市役所 上下水道部 水道施設課


平面図

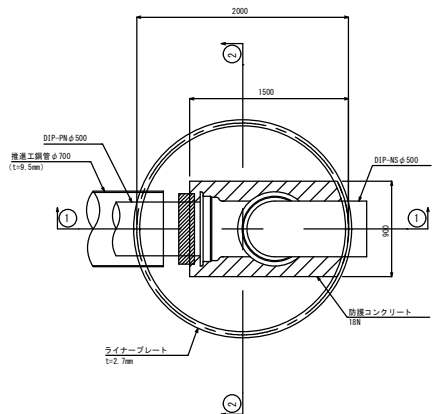


①-①断面図

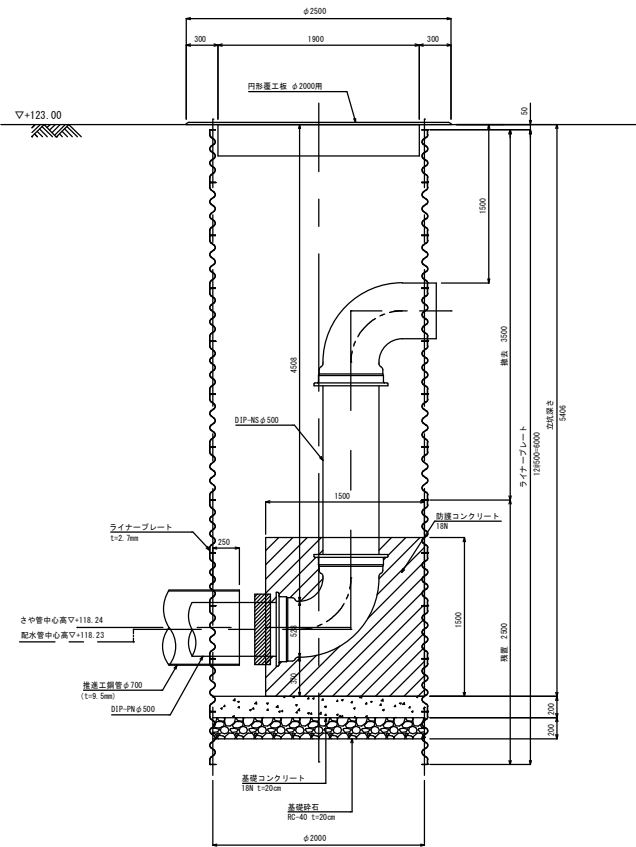


覆工平面図

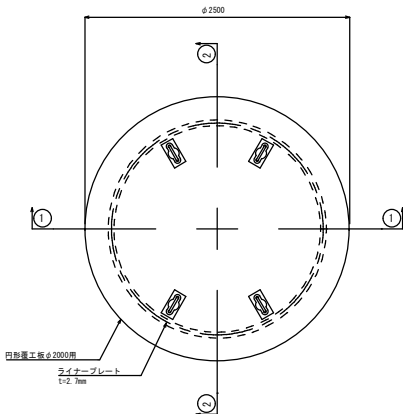

②-②断面図

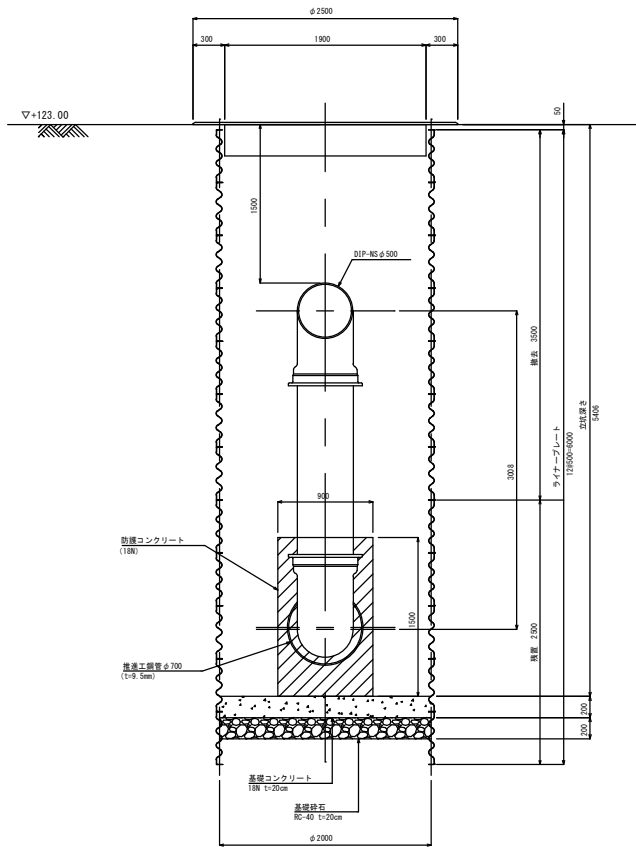

セクション構成図

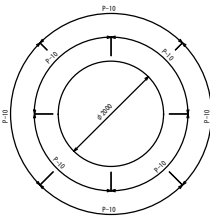

年度	令和6年度		
工事名	東金子西武家一線送水管整備工事(第三工区)		
工事箇所	入間市大字小谷田地内		
図名	到達立坑仮設図	図番	6/6
設計者	藤田 内野 熊井 前佐 由山	校核者	谷沼 倉上 田立 井浦
設計	入間市役所 上下水道部 水道施設課		