



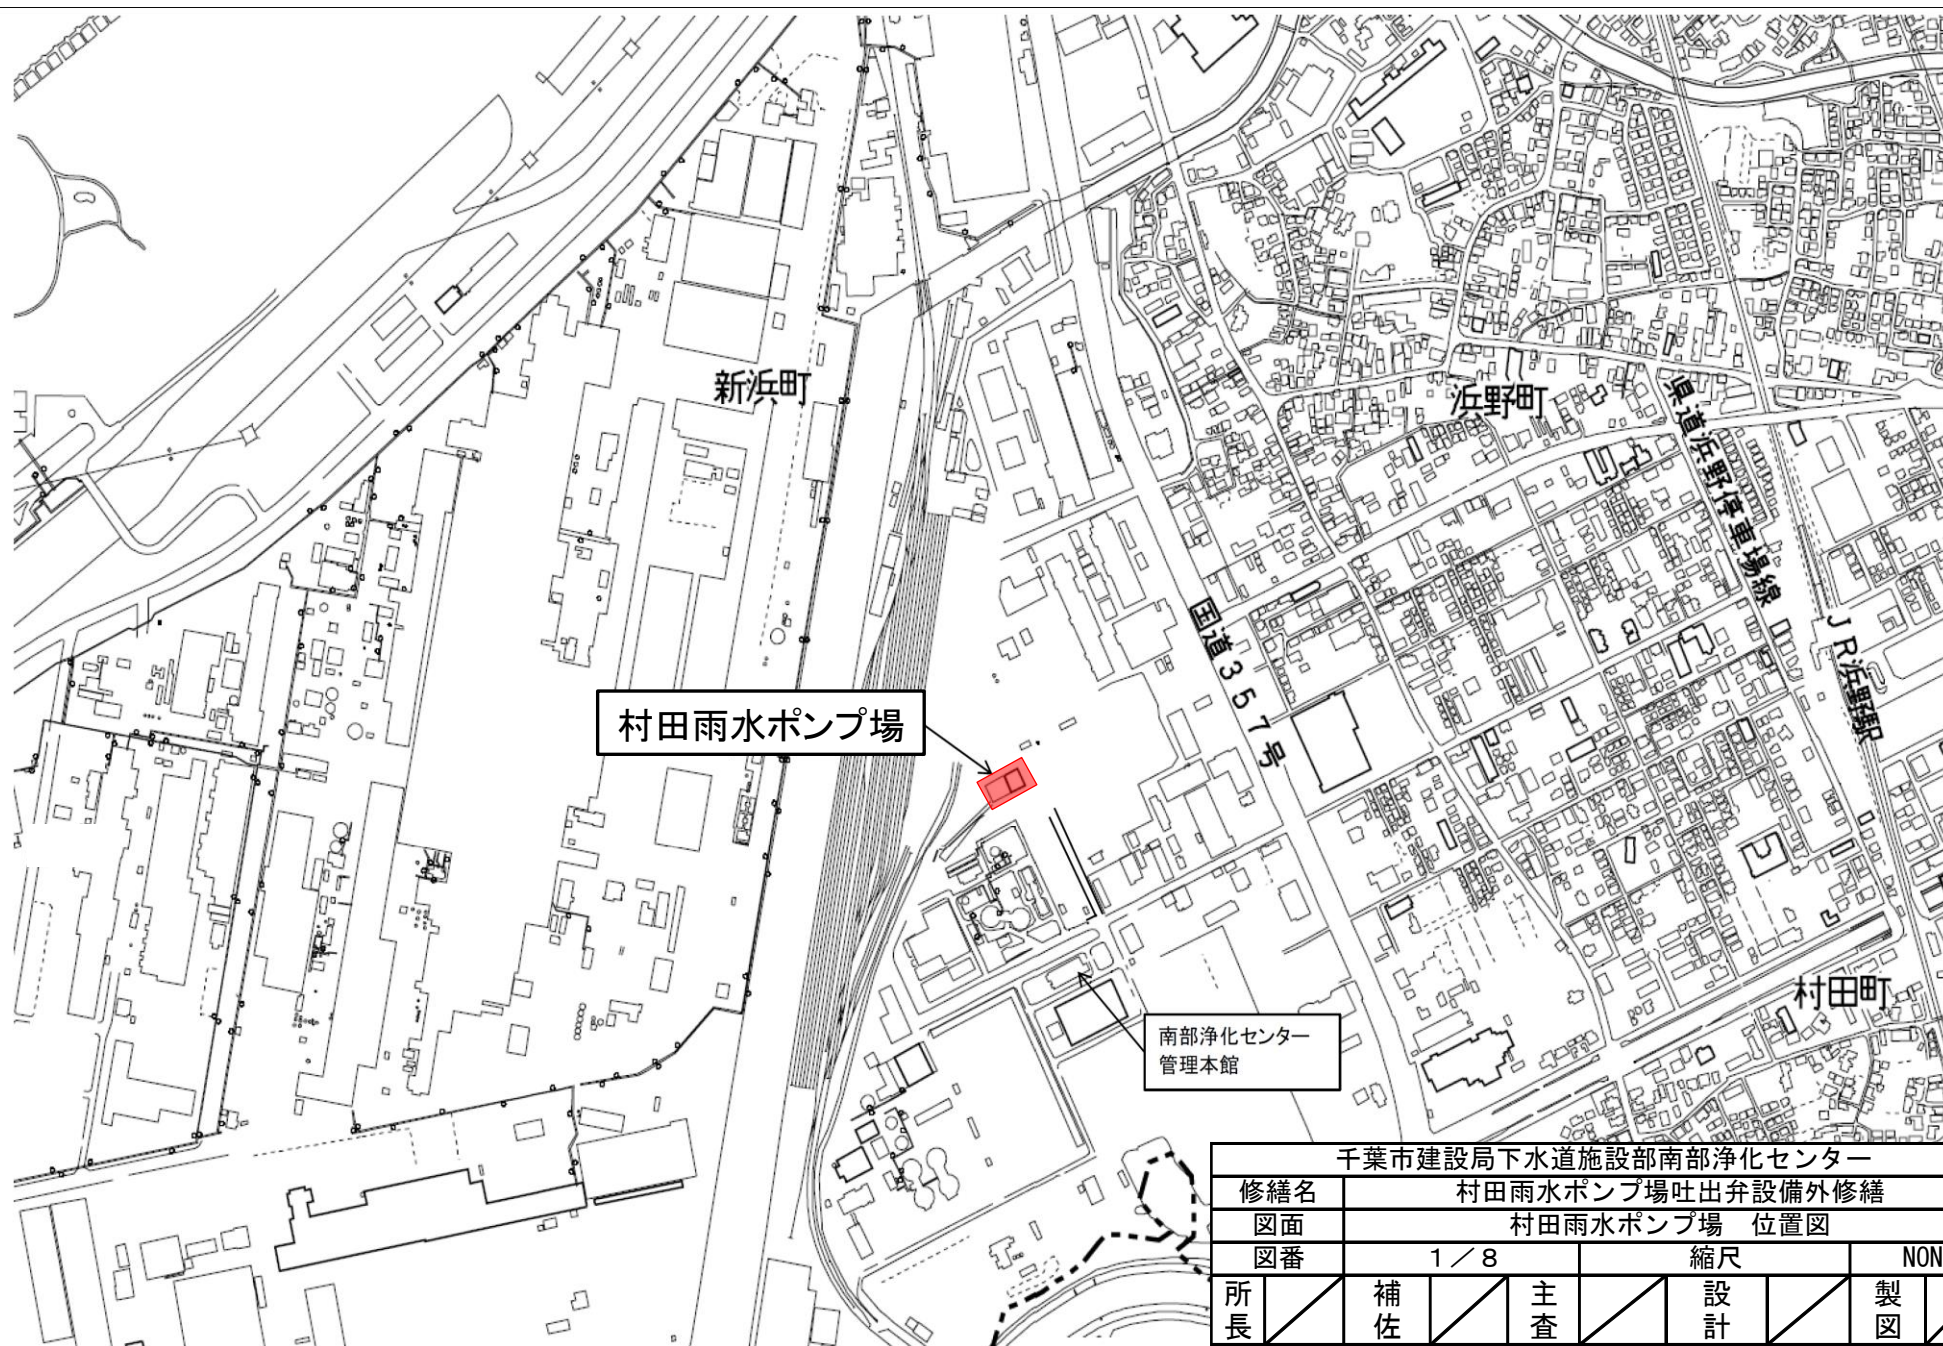

村田雨水ポンプ場

南部浄化センター
管理本館

千葉市建設局下水道施設部南部浄化センター									
修繕名		村田雨水ポンプ場吐出弁設備外修繕							
図面		村田雨水ポンプ場 位置図							
図番		1 / 8			縮尺			NON	
所長		補佐		主査		設計		製図	
製図年月日					令和8年8月				

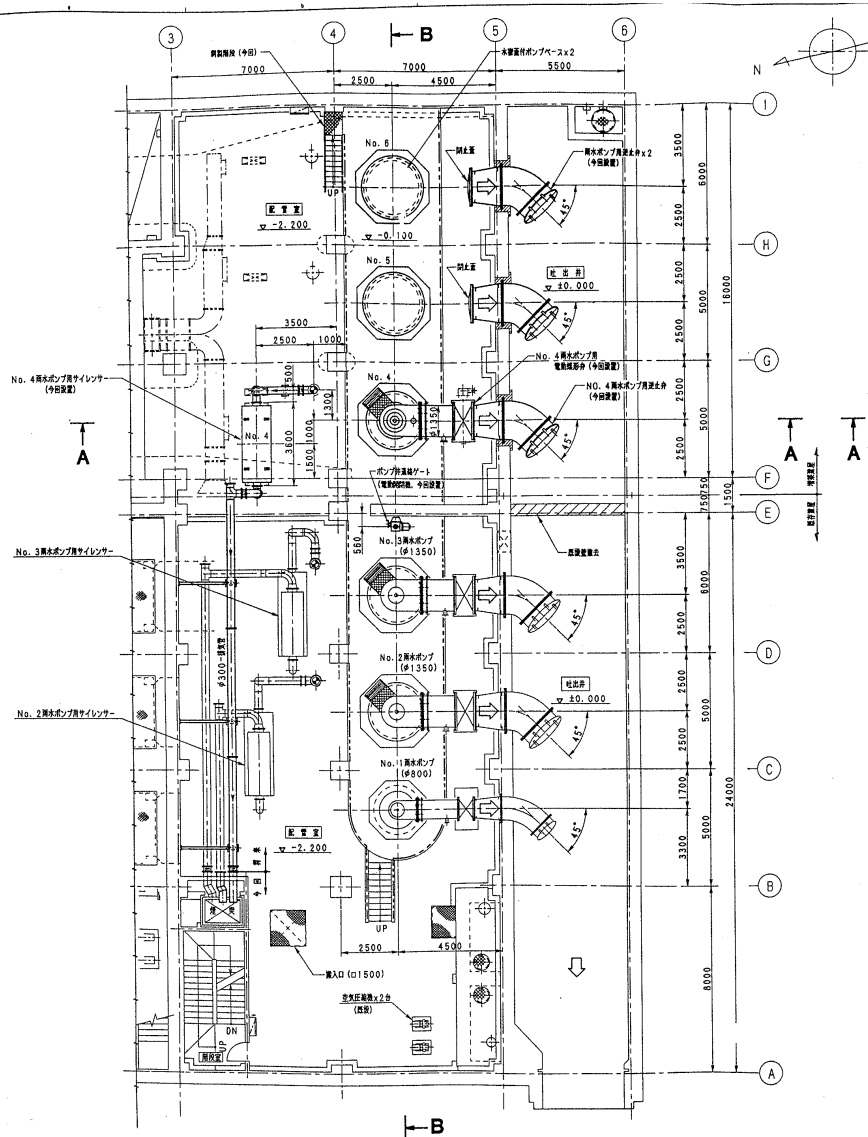


地下一階平面図

注 記
1. 太線部は今回施工範囲を示します。

ポンプ要項

ポンプ名称	口径	口径	全揚程	運転揚程	流量	回転数	電圧	消費電力
No. 1 雨水ポンプ (立軸斜流ポンプ)	800	78	7.3	2.2	150	1	800V2N	約400
No. 2・3・4 雨水ポンプ (立軸斜流ポンプ)	1350	234	7.3	2.6	141	3	1330V2GE	約1000

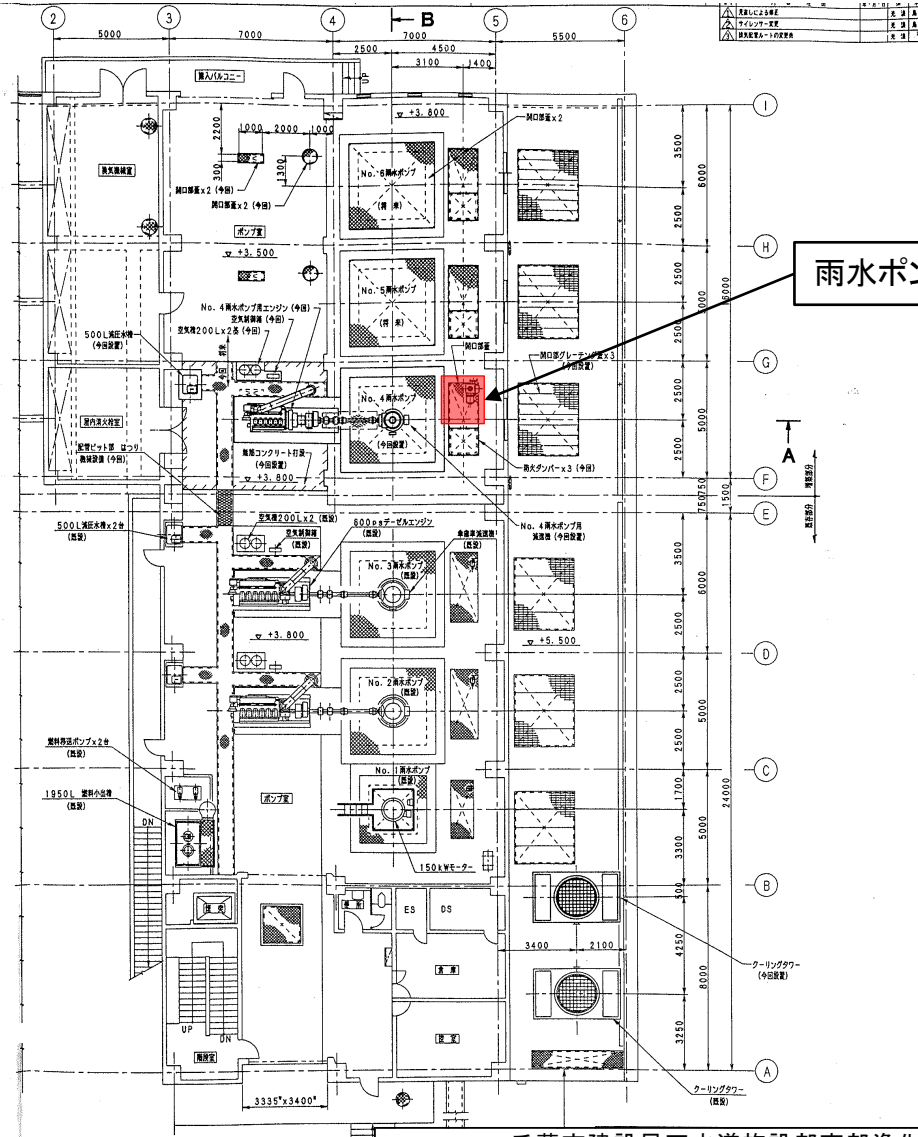

一階平面図

15m² 燃料貯蔵タンク (既設)

雨水ポンプ4号吐出弁

千葉市建設局下水道施設部南部浄化センター

修繕名 村田雨水ポンプ場吐出弁設備外修繕


図面 村田雨水ポンプ場 平面図

図番 2 / 8 縮尺 NON

所長 補佐 主査 設計 製図

製図年月日 令和8年8月

千葉市建設局下水道施設部南部浄化センター									
修繕名		村田雨水ポンプ場吐出弁設備外修繕							
図面		村田雨水ポンプ場 詳細図（１）							
図番		３／８			縮尺			NON	
所長		補佐		主査		設計		製図	
製図年月日					令和８年８月				

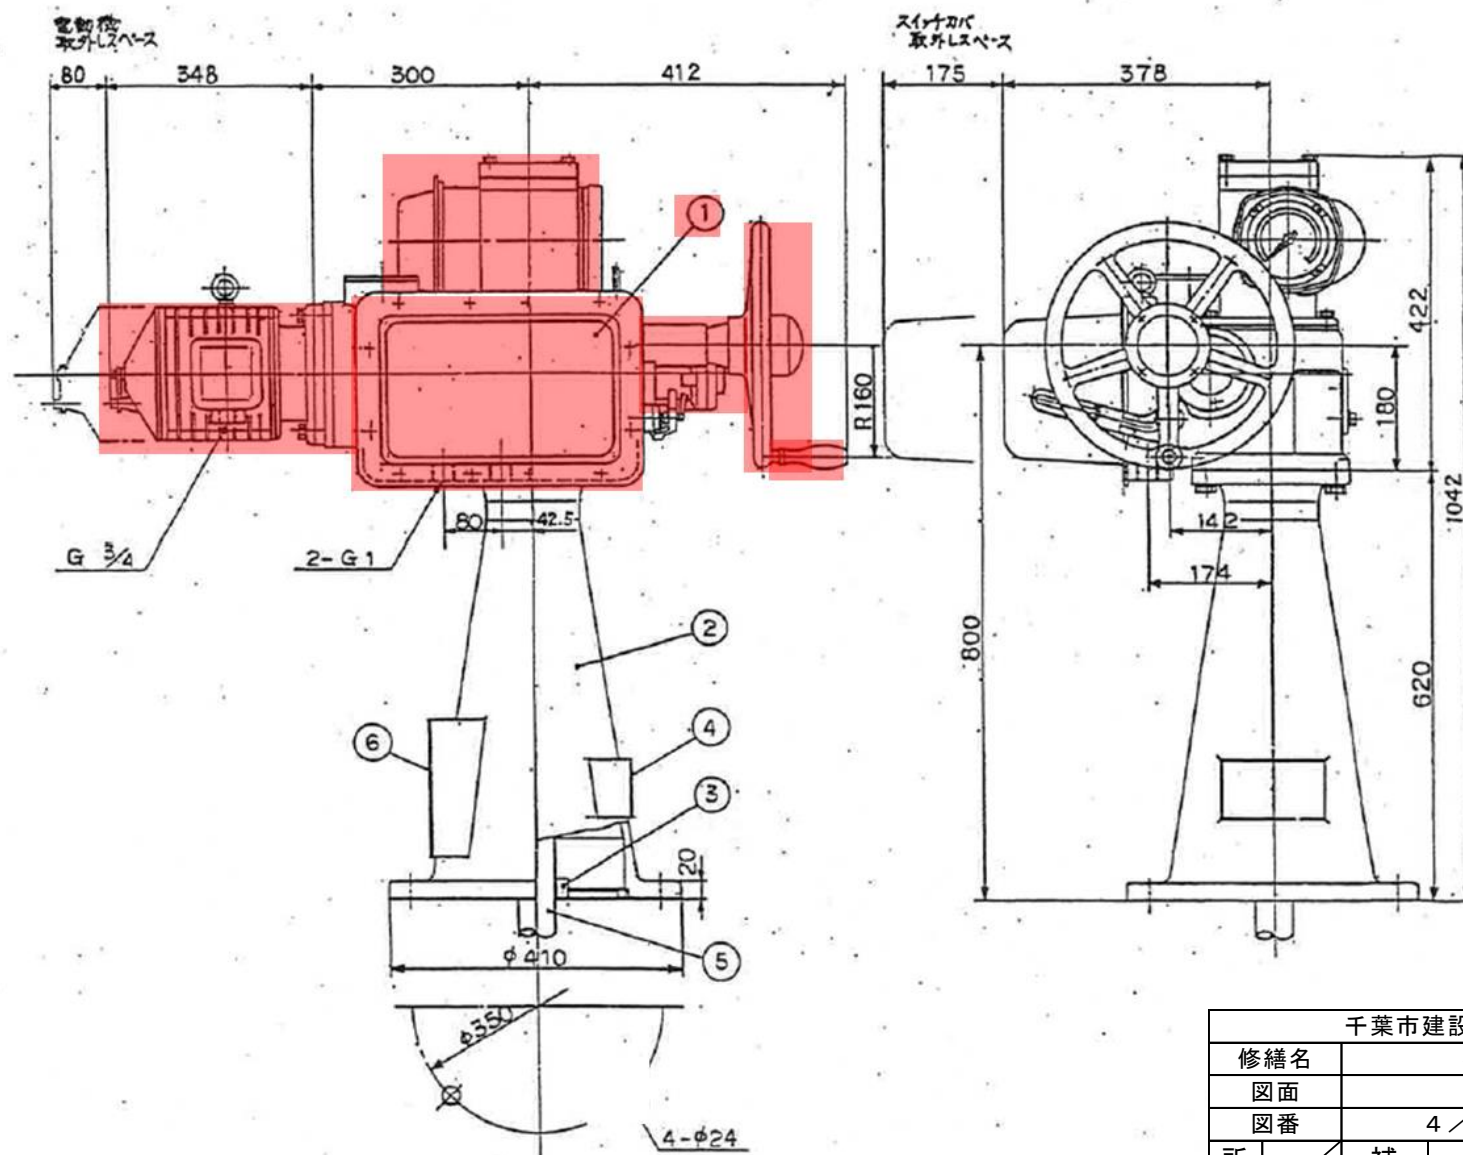


6	点検口	SS400	1
5	開閉機軸	SUS40B	1
4	銘板	SUS304	1
3	軸受	FC200	1
2	開閉機台	FC250	1
1	電動機		1

千葉県建設局下水道施設部南部浄化センター									
修繕名		村田雨水ポンプ場吐出弁設備外修繕							
図面		村田雨水ポンプ場 詳細図（2）							
図番		4 / 8			縮尺			NON	
所長		補佐		主査		設計		製図	
製図年月日					令和8年8月				




千葉市建設局下水道施設部南部浄化センター									
修繕名		村田雨水ポンプ場吐出弁設備外修繕							
図面		蘇我雨水ポンプ場 位置図							
図番		5 / 8			縮尺			NON	
所長		補佐		主査		設計		製図	
製図年月日					令和8年8月				

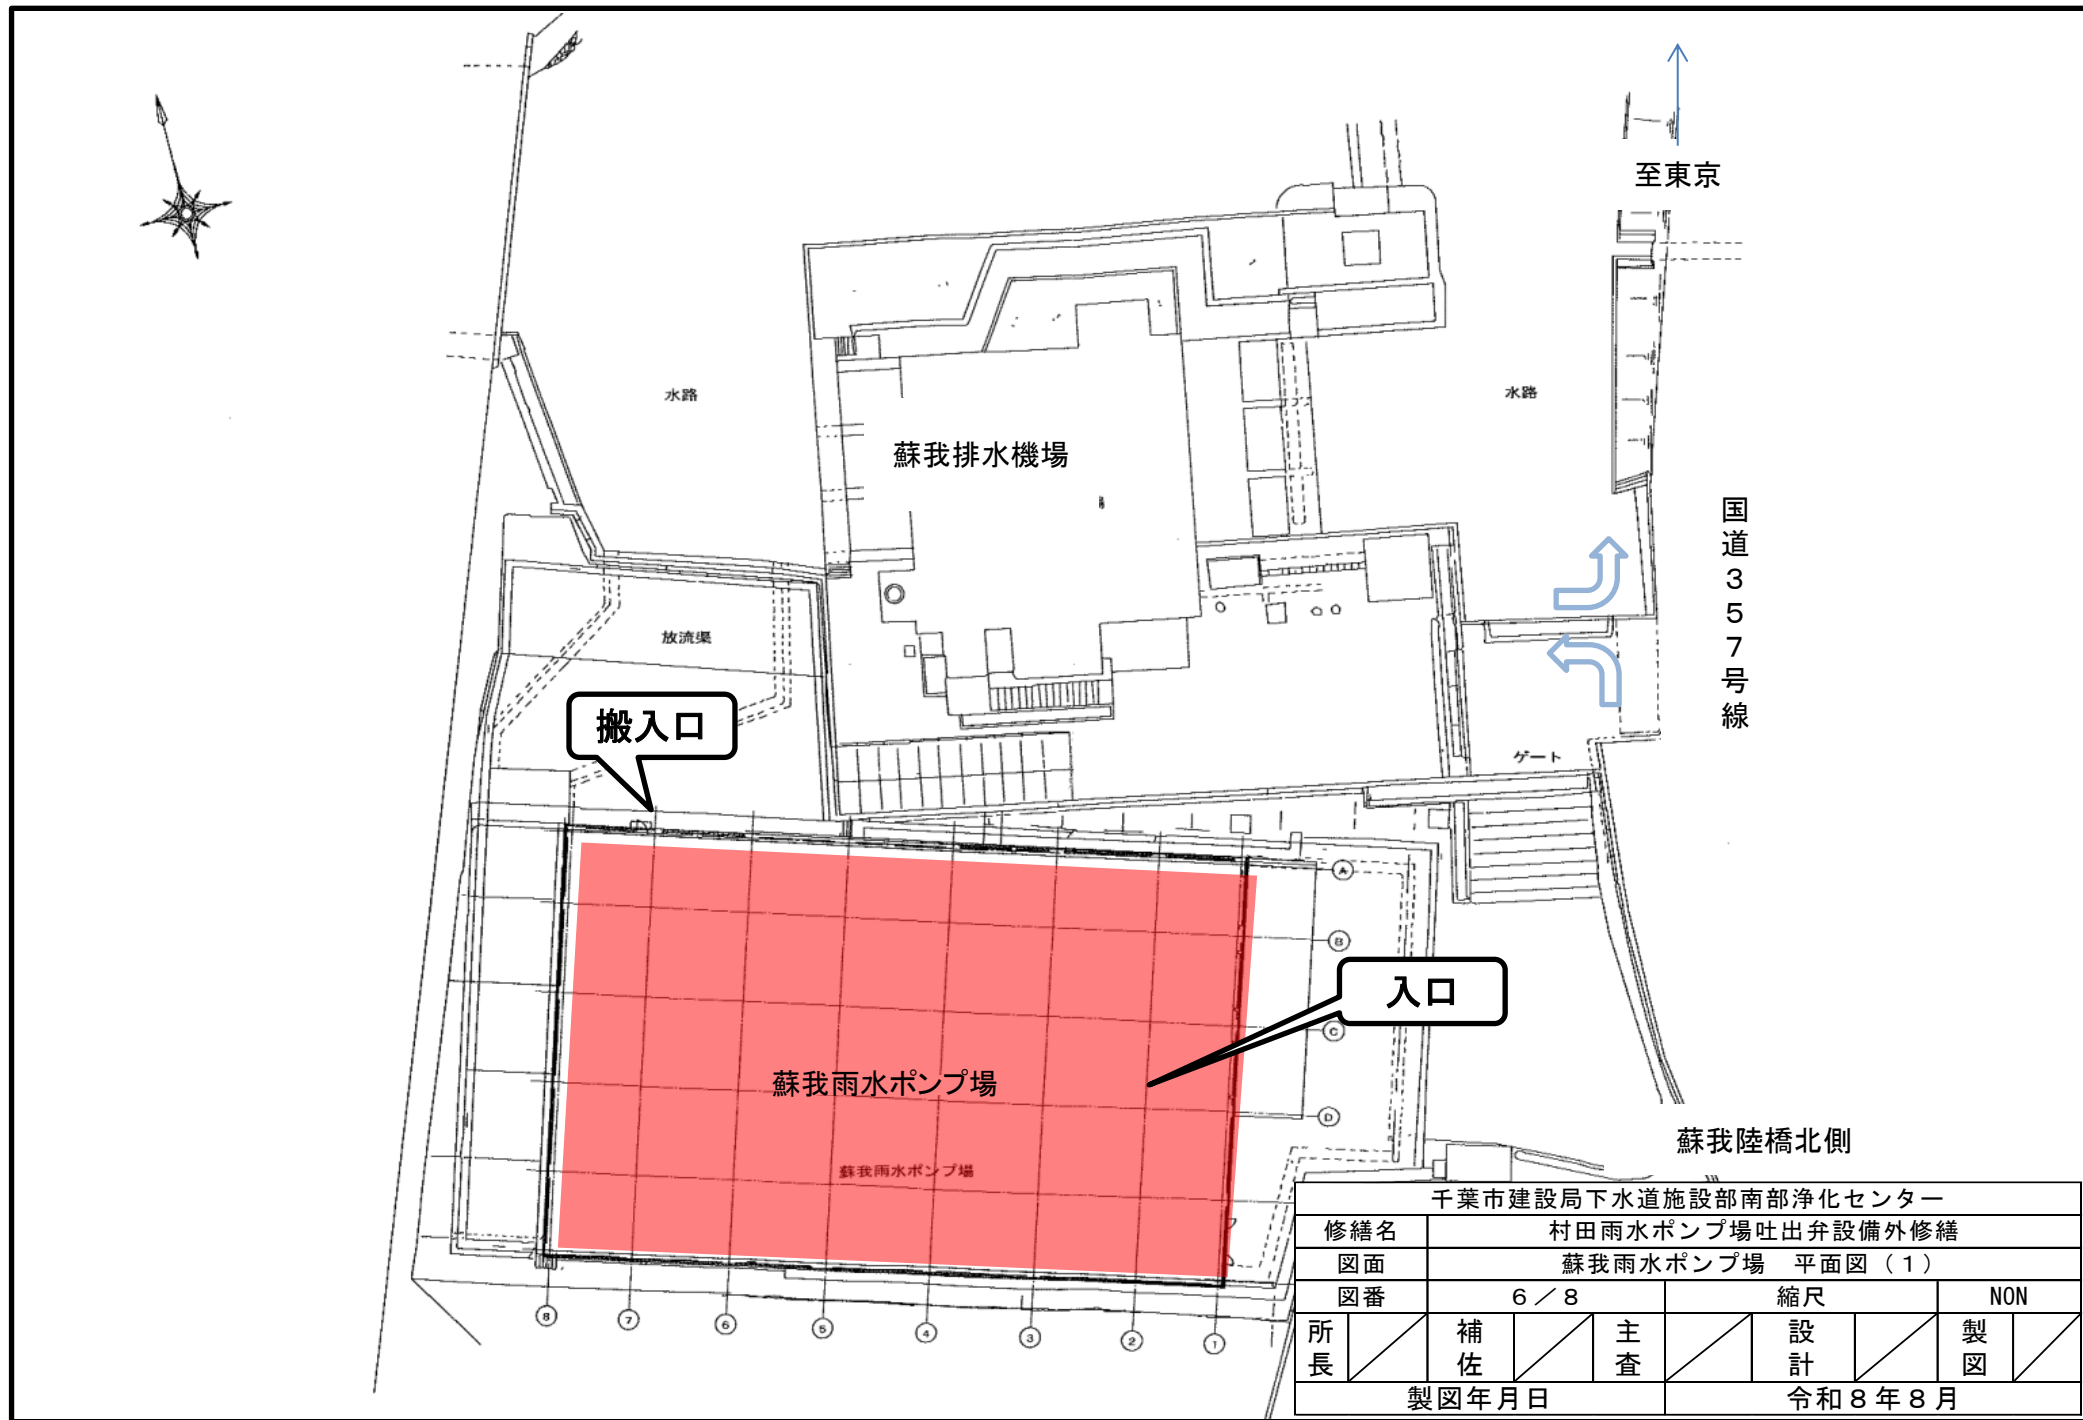



千葉市建設局下水道施設部南部浄化センター									
修繕名		村田雨水ポンプ場吐出弁設備外修繕							
図面		蘇我雨水ポンプ場 平面図（１）							
図番		6 / 8			縮尺			NON	
所長		補佐		主査		設計		製図	
製図年月日					令和 8 年 8 月				

送風機 SF-2


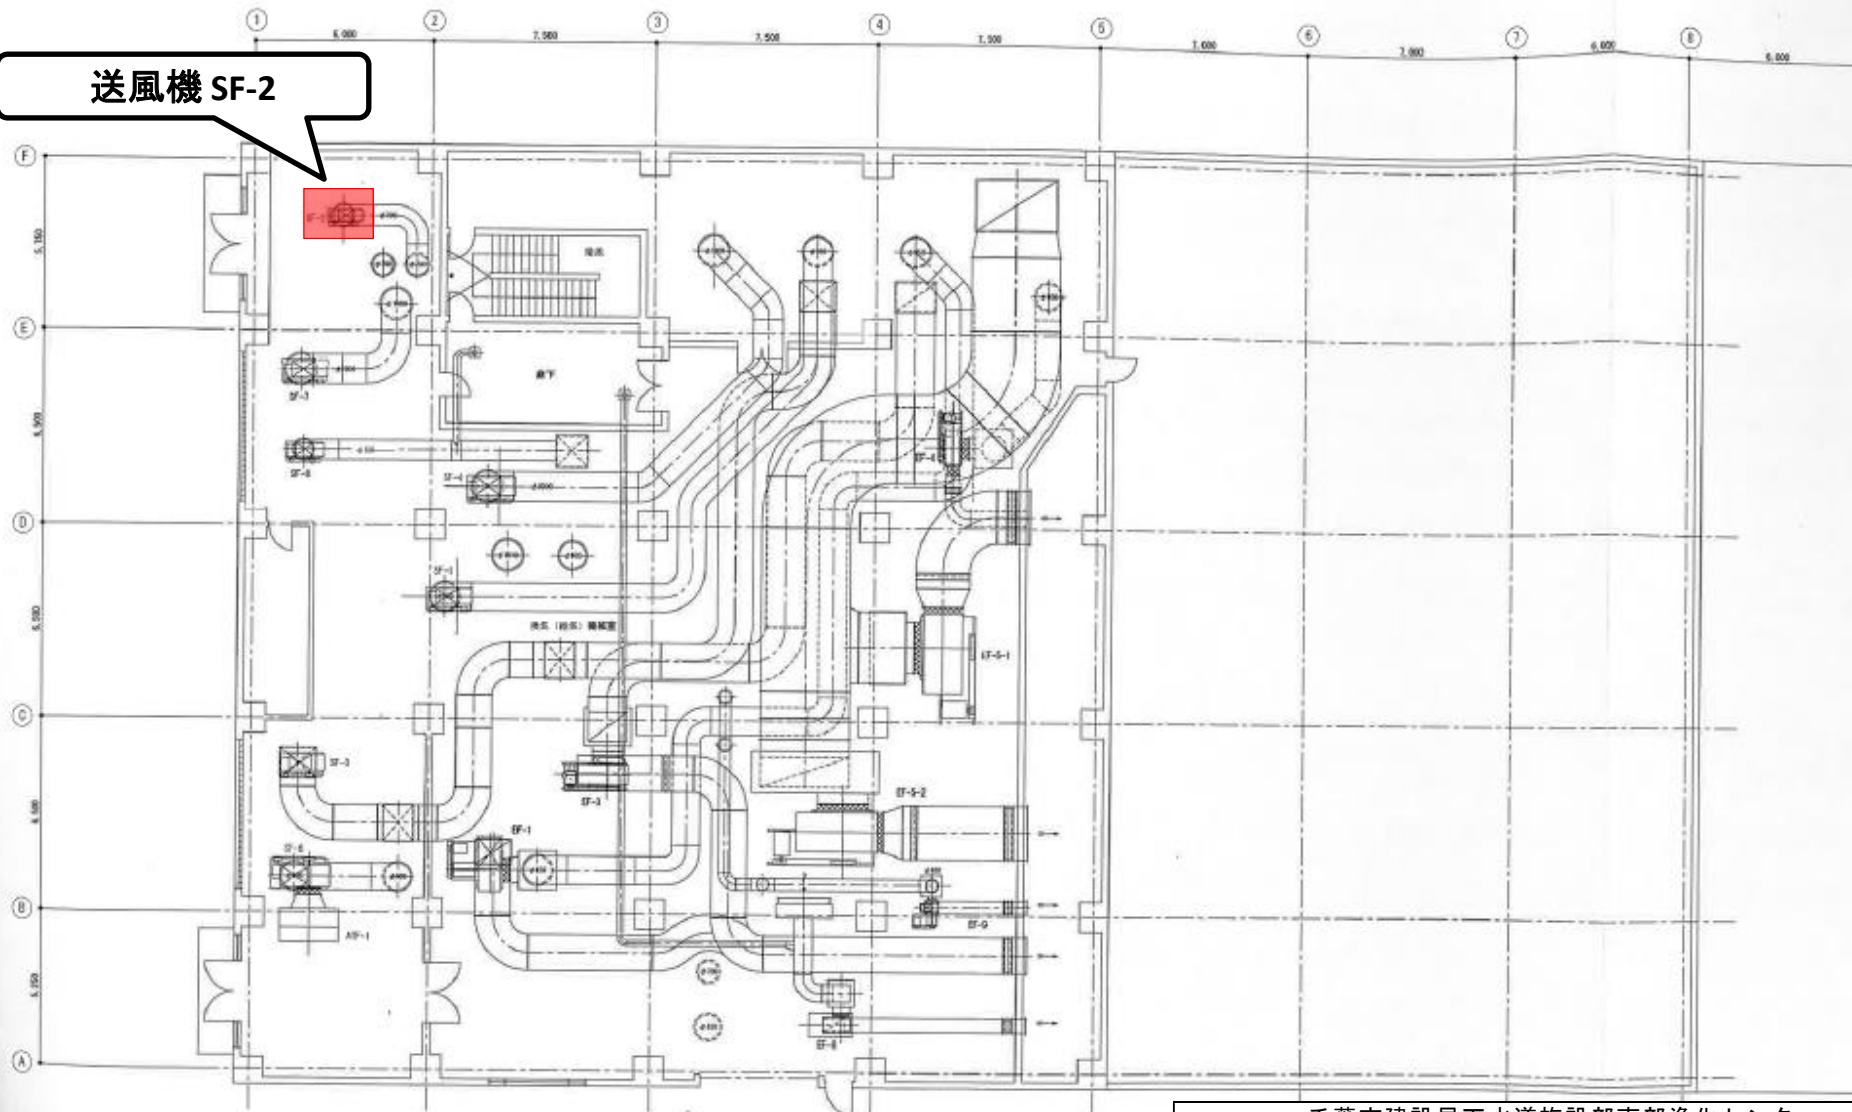


3F平面図

千葉市建設局下水道施設部南部浄化センター									
修繕名		村田雨水ポンプ場吐出弁設備外修繕							
図面		蘇我雨水ポンプ場 平面図（２）							
図番		7 / 8			縮尺			NON	
所長		補佐		主査		設計		製図	
製図年月日					令和８年８月				

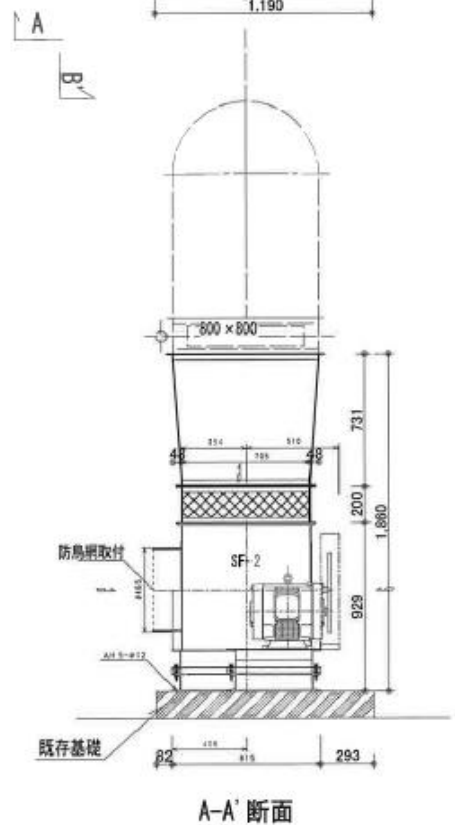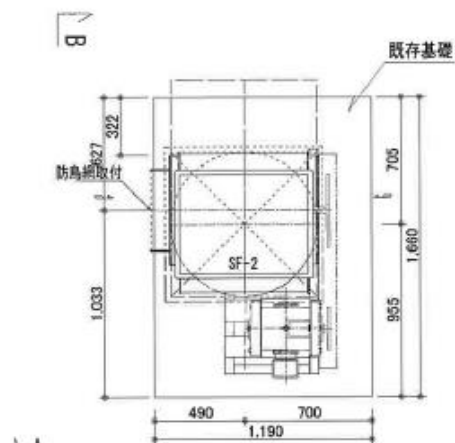


A-A' 断面

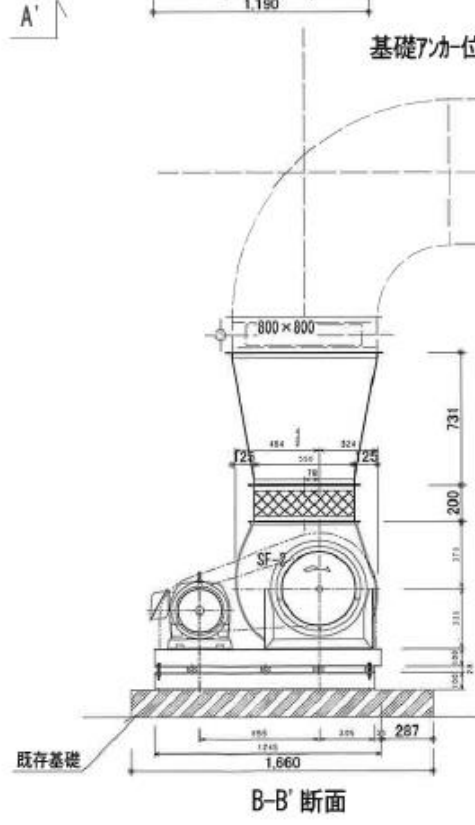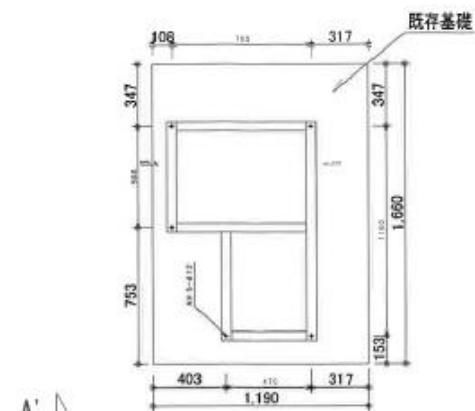

B-B' 断面

基礎アカ位置図

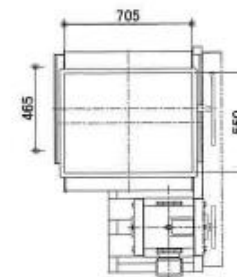

ファン フラット 図

No.	部 品 名	備考	数量	単位
6	Vベルト		1	式
5	羽根車・主軸セット(キー付き)		1	式
4	プーリ反M側	B2-280 φ 32 10×8	1	個
3	プーリM側	B2-150 φ 38 10×8	1	個
2	軸受ユニット反負荷側	UPC205	1	個
1	軸受ユニット負荷側	UPCX07	1	個

千葉市建設局下水道施設部南部浄化センター									
修繕名		村田雨水ポンプ場吐出弁設備外修繕							
図面		蘇我雨水ポンプ場 詳細図							
図番		8 / 8			縮尺			NON	
所長		補佐		主査		設計		製図	
製図年月日					令和8年8月				