



平面図 1/500

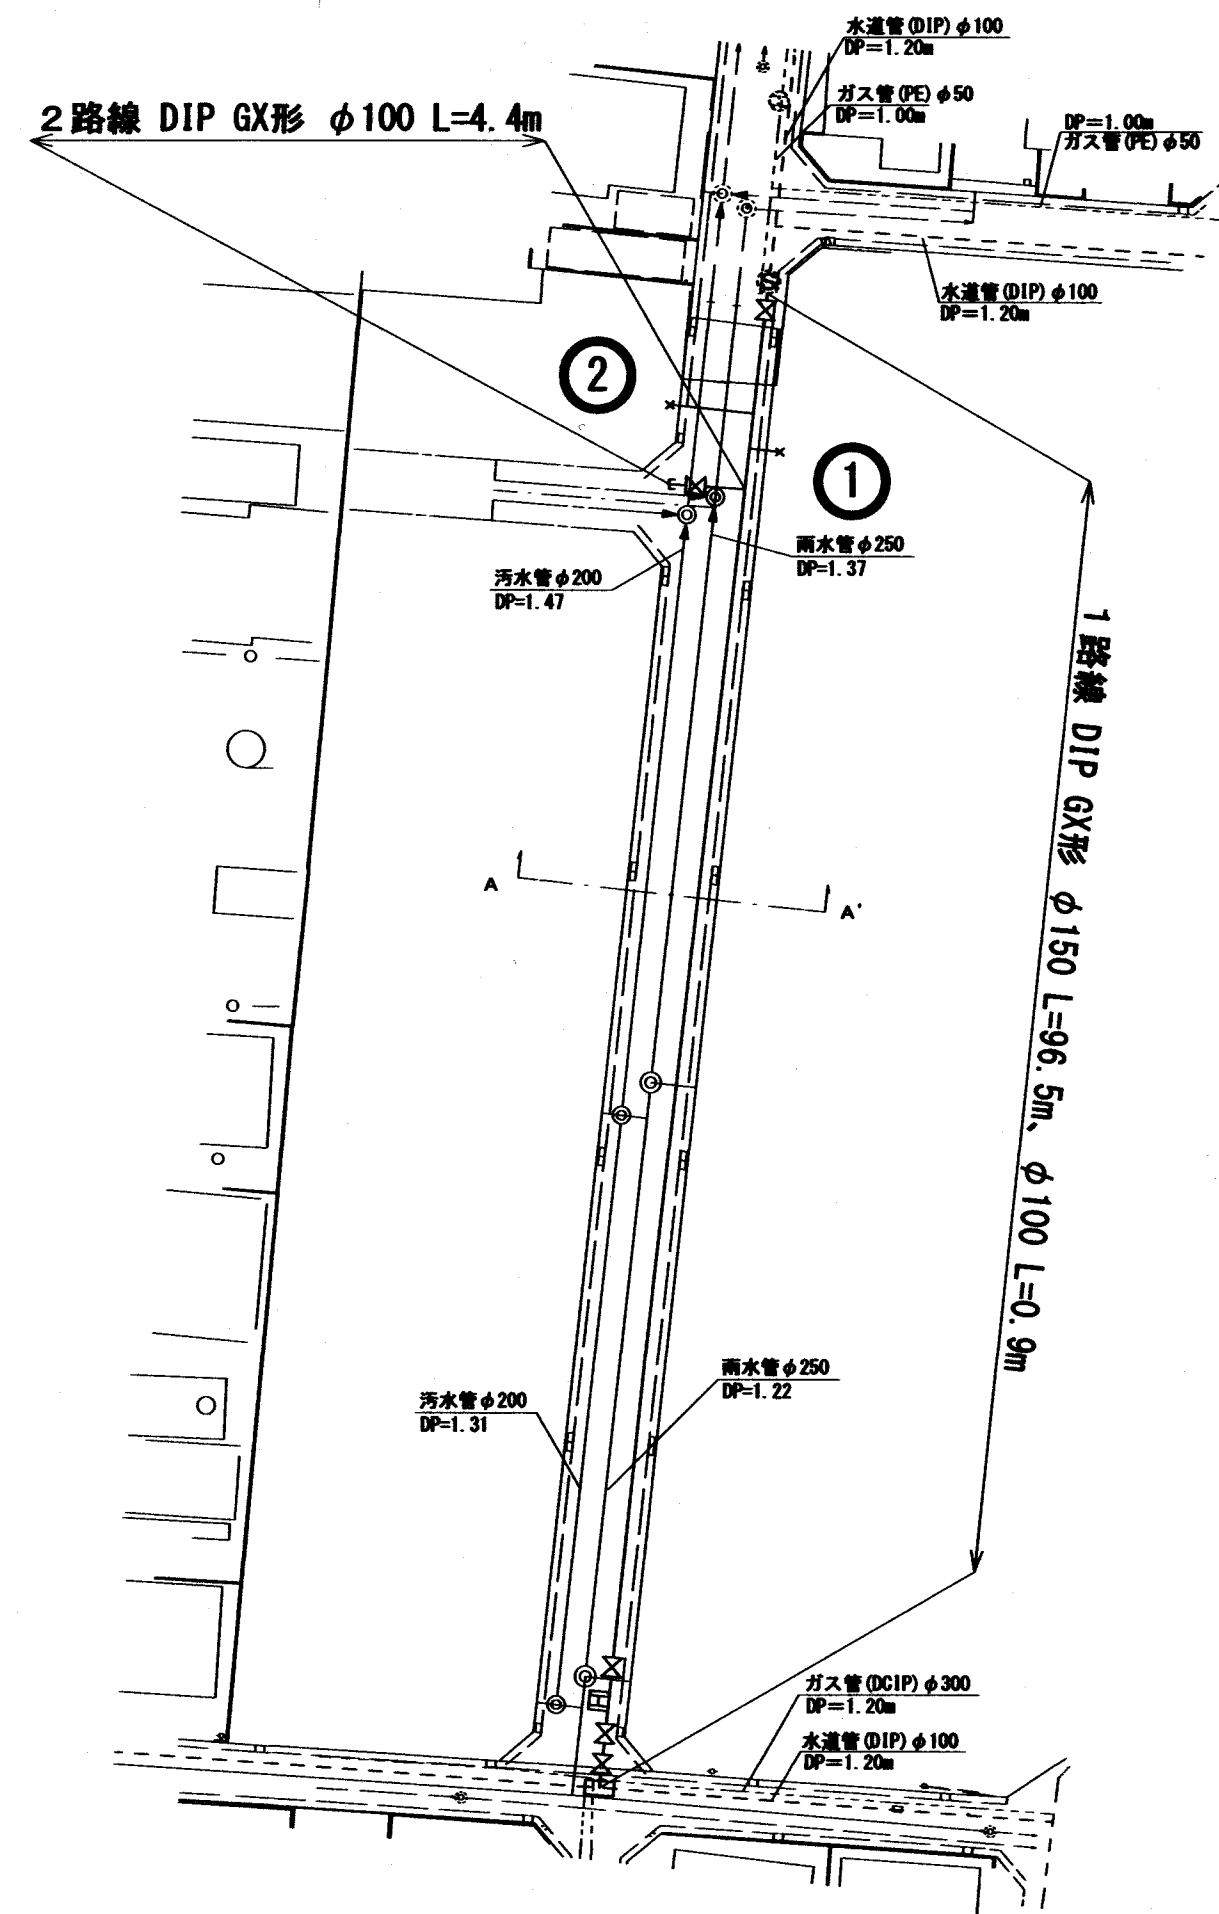

断面図 1/30

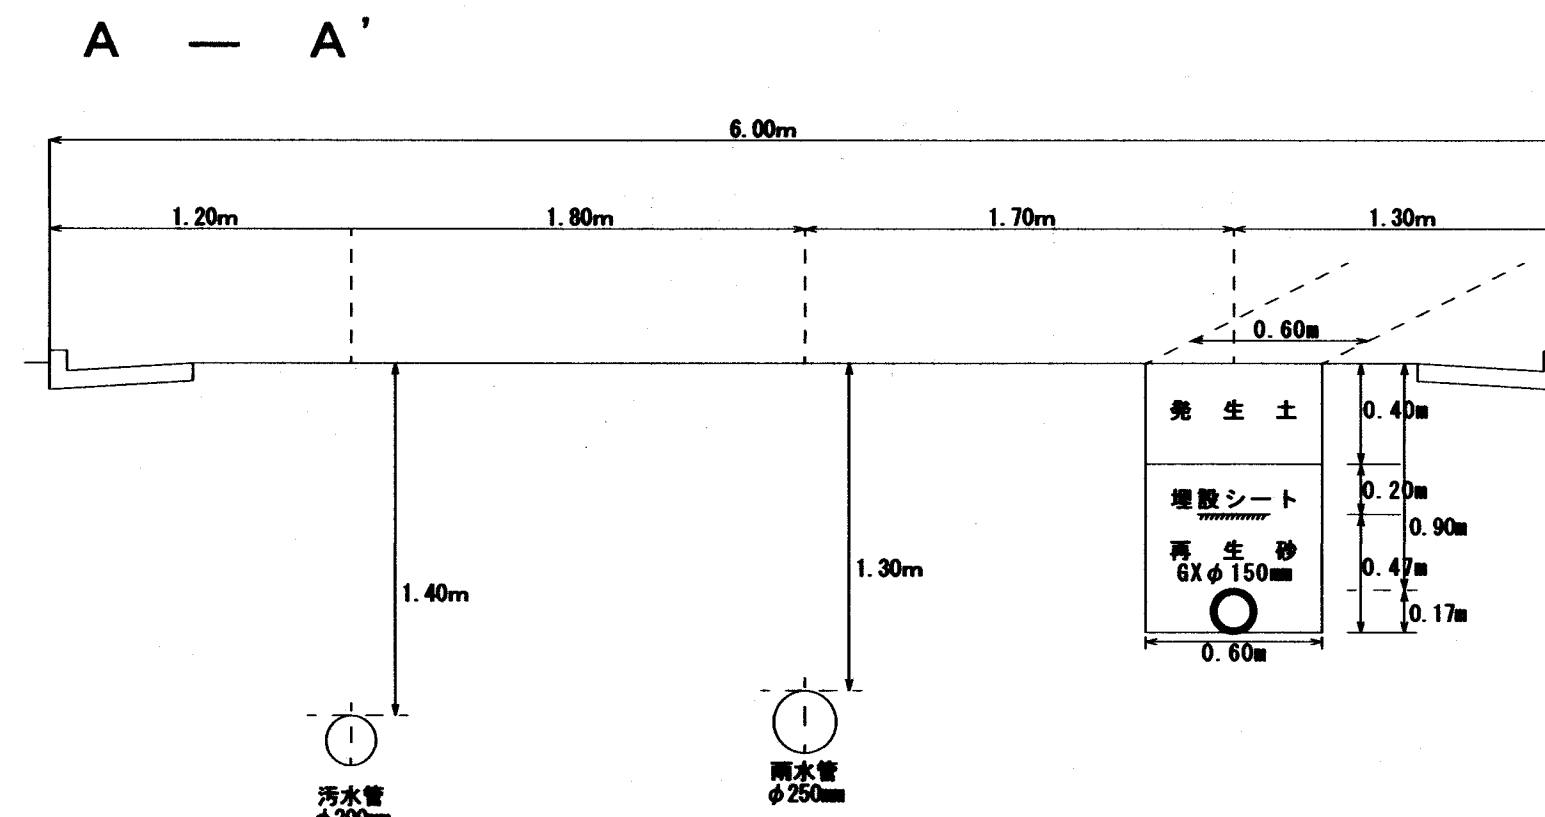


分岐替表図

①	φ 25	②	φ 25
セ		セ	
土	宅地内止水	土	宅地内止水

案内図 1/2,500



割付平面図 FREE

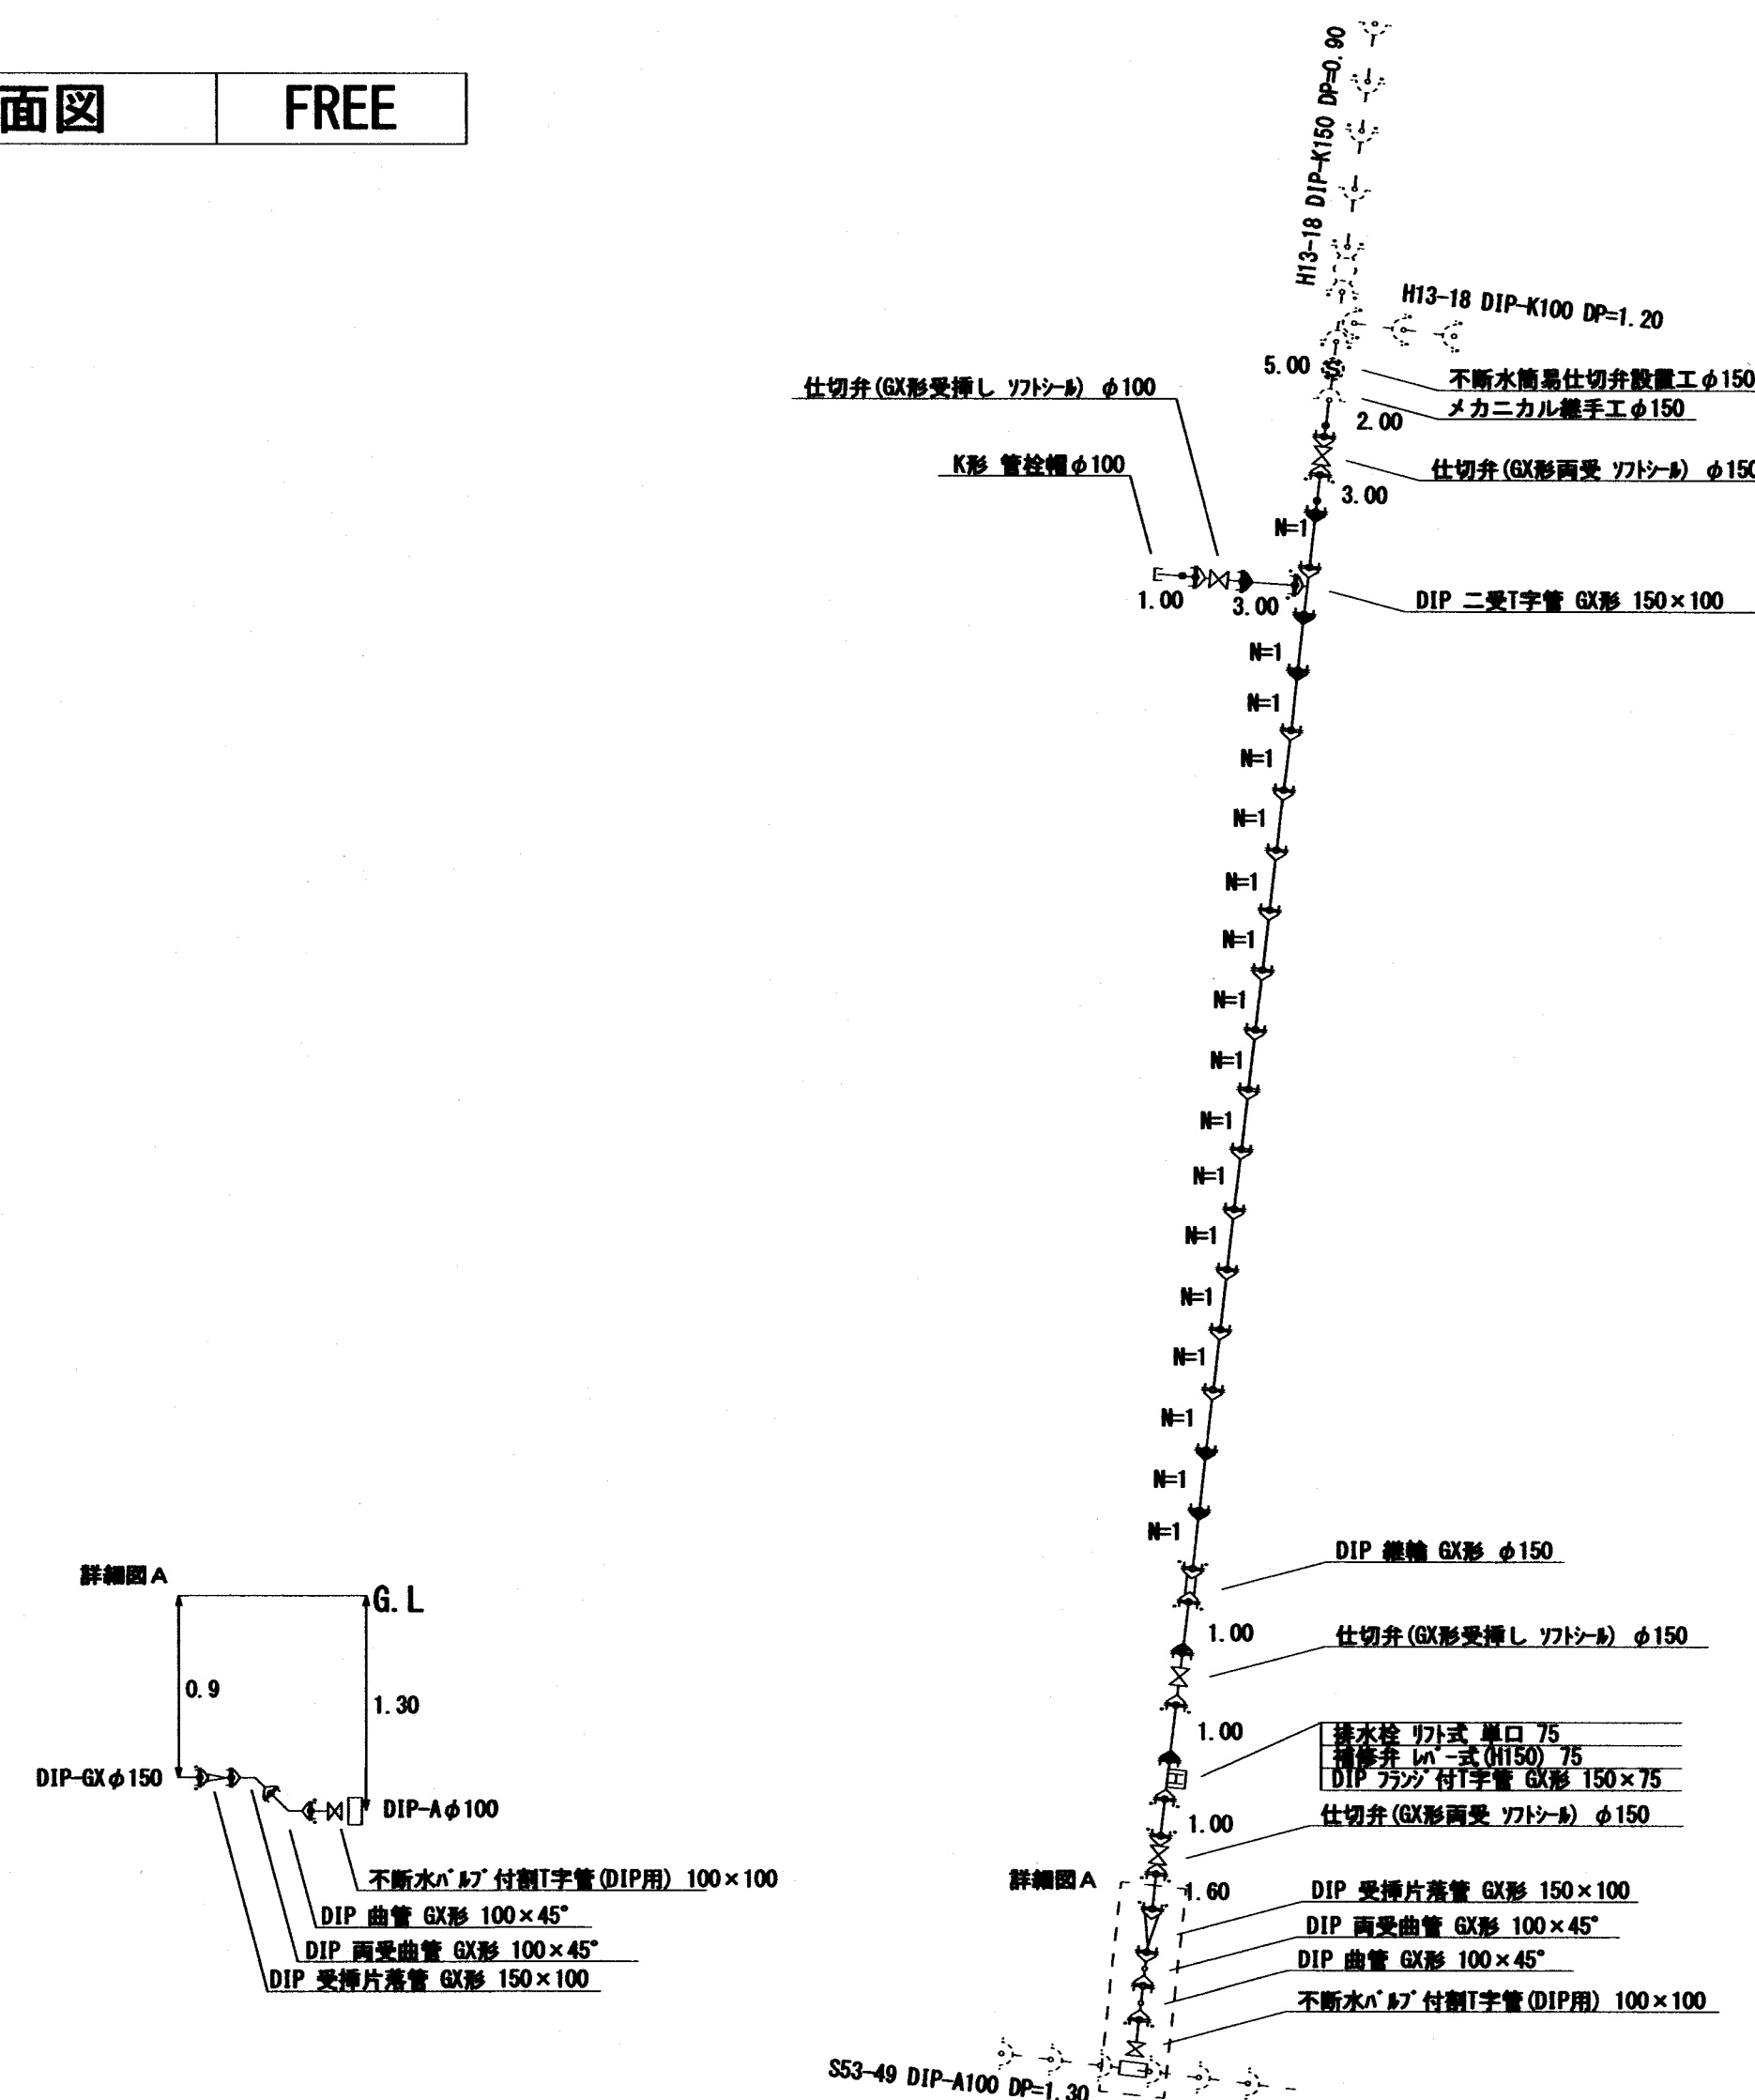

工事内訳

種別	形状寸法	数量	単位	摘要
配水管布設工	150mm	96.5	m	1 種管 (GX型) 内面エポキシ樹脂粉体塗装
配水管布設工	100mm	5.3	m	1 種管 (GX型) 内面エポキシ樹脂粉体塗装
仕切弁設置工	150mm	3.0	基	水道用ソフトシル弁 (GX型)
仕切弁設置工	100mm	1.0	基	水道用ソフトシル弁 (GX型)
排水栓設置工	150mm×75mm	1.0	基	補修弁レバー式
給水装置分岐管工	φ 25	2.0	箇所	



工事名	狭山ヶ丘土地区画整理事業地内配水管布設工事				
図名	平面図・割付平面図・断面図・案内図			縮尺	図 示
図番	1／1	工番	8601	設計	令和 8年 7月
所 沢 市 上 下 水 道 局					