




修繕場所：草加市青柳六丁目45番17号

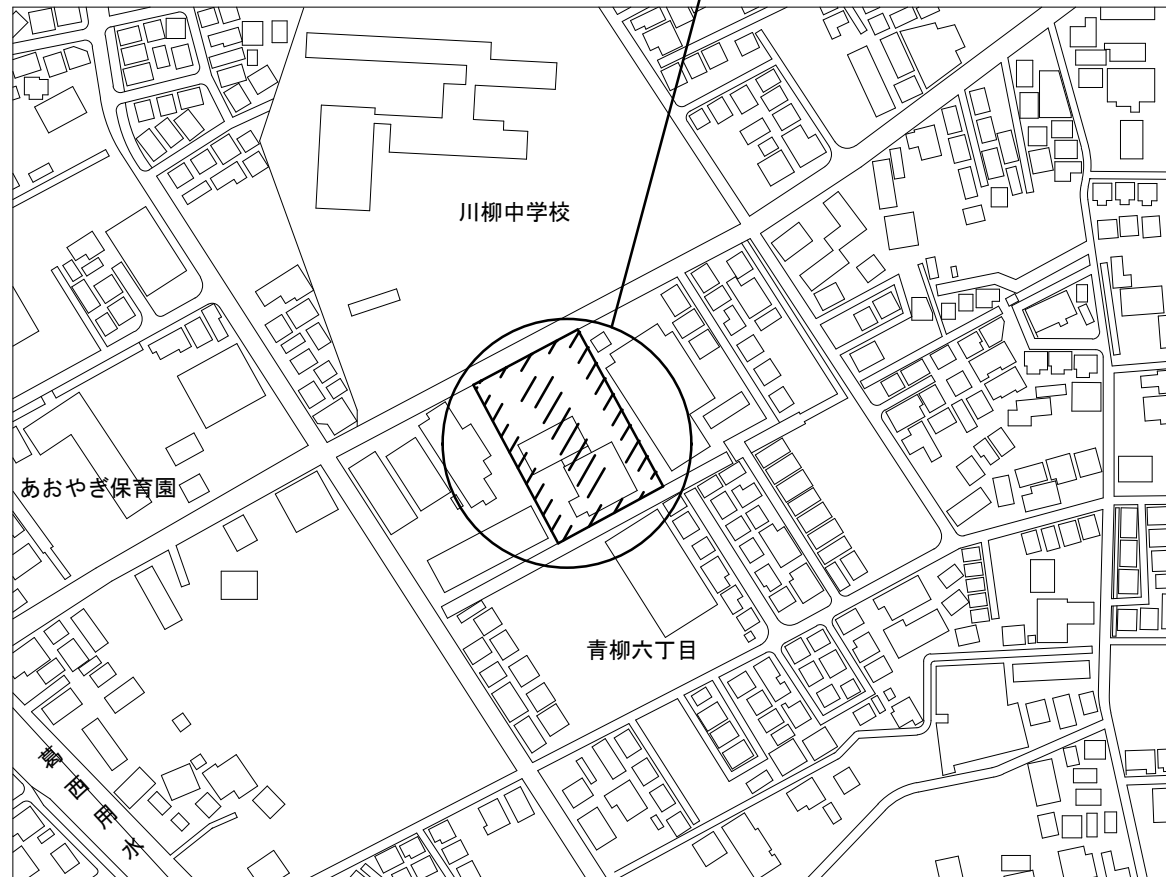

案内図 S=Free

凡 例




名 称	記 号	規格等
修繕箇所		
作業用仮囲い		カラーコン+ハ°程度
作業用車両置場		
車両出入口		

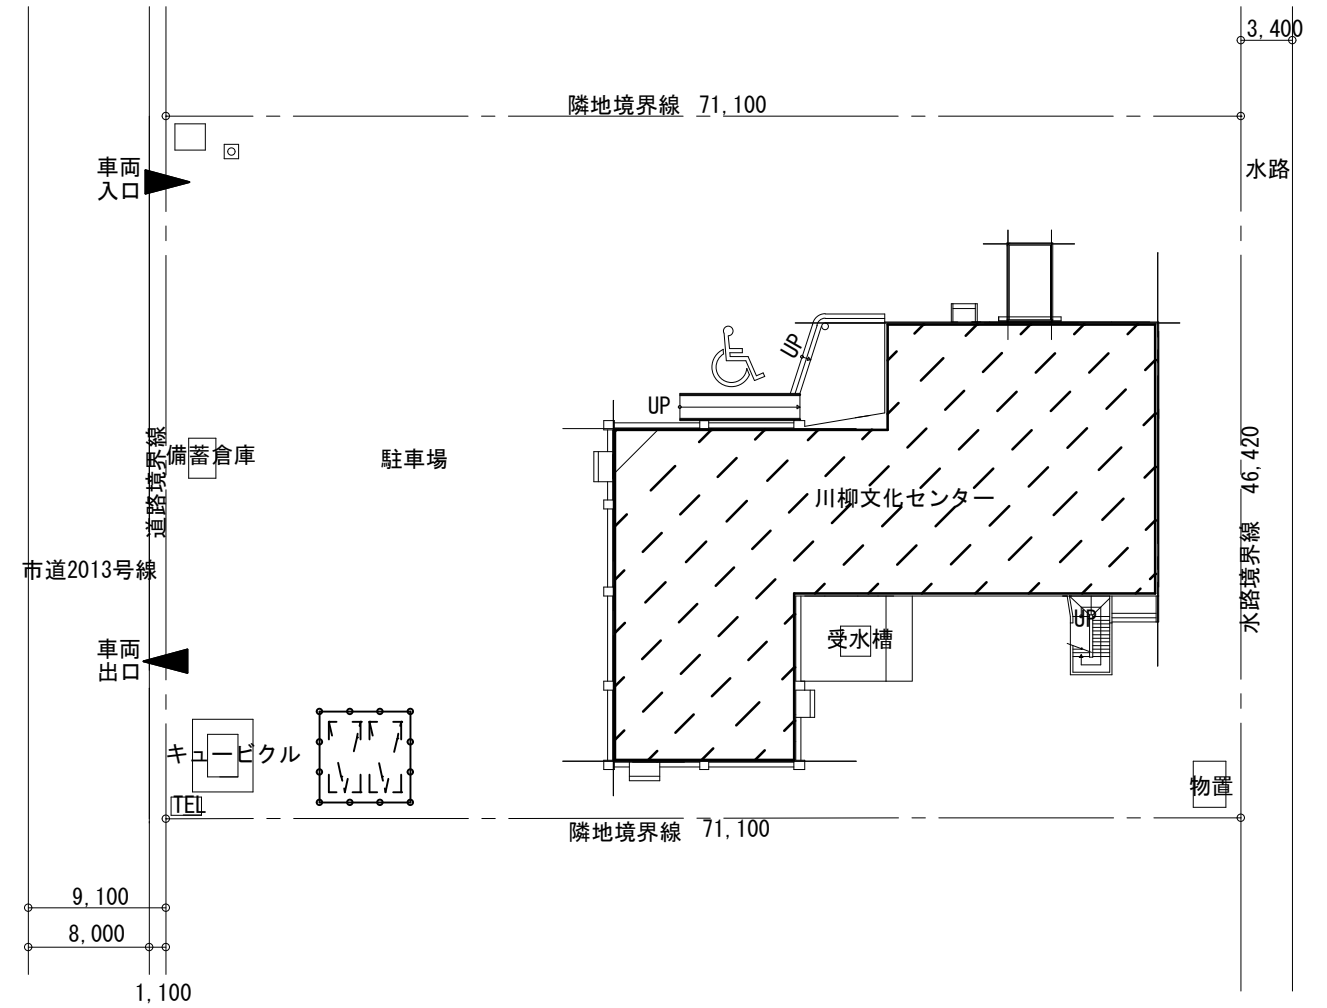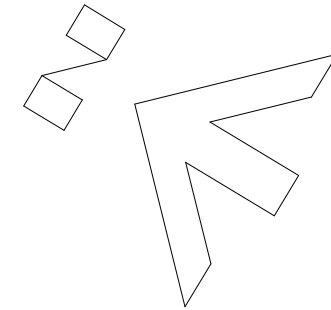

配置図・仮設計画図（参考）S=1:500

修繕名		川柳文化センター消防設備修繕		設計図	
図面番号		図面名称 案内図・配置図・仮設計画図（参考）			
1	縮 尺		設 計 年 月		草加市教育委員会 教育総務部 生涯学習課（川柳文化センター）
	図示（A3）		令和7年(2025年)6月		


1 階平面図 S=1:200

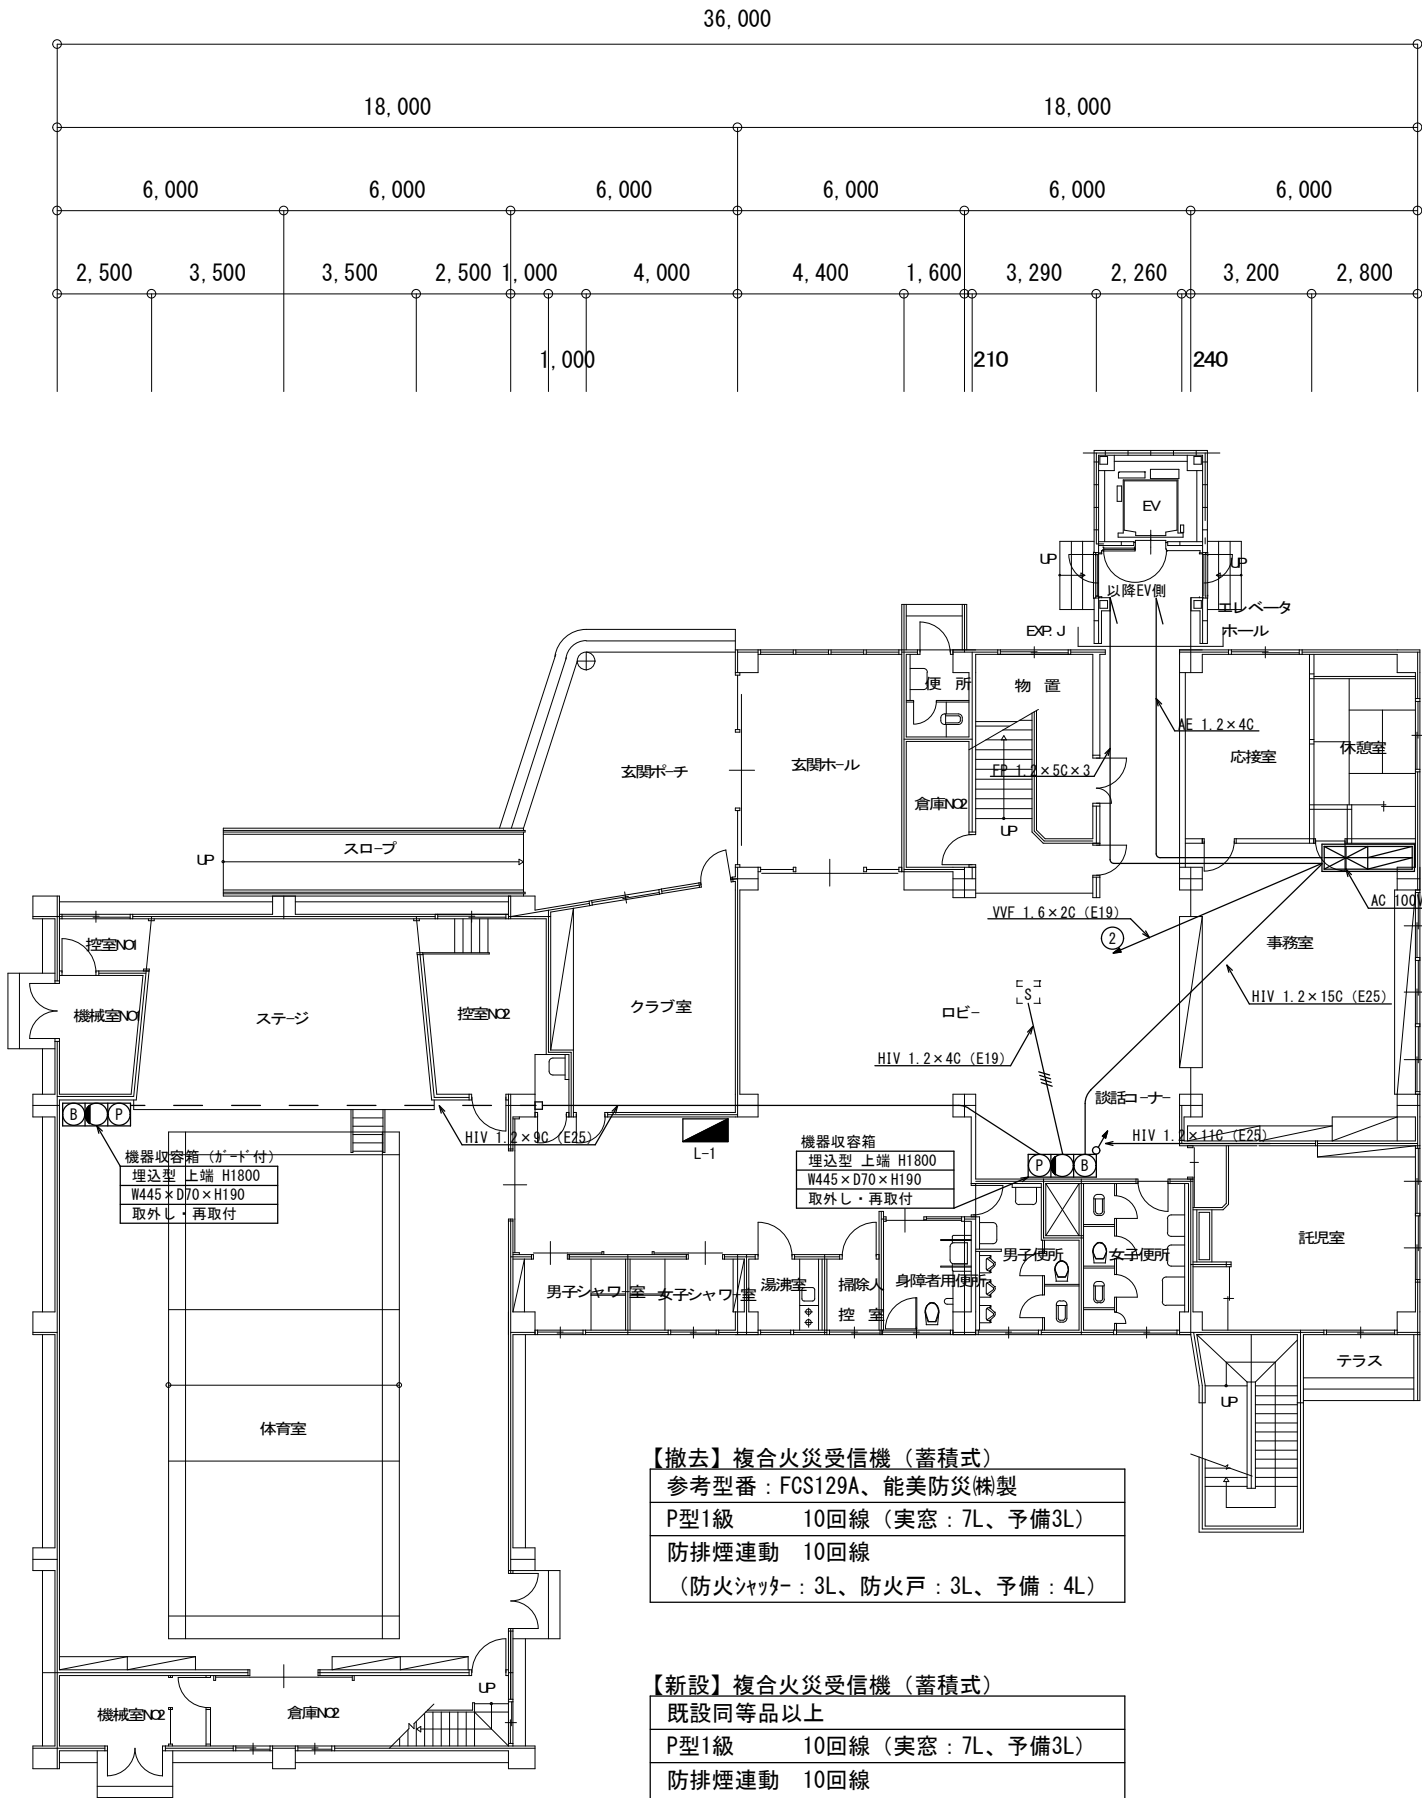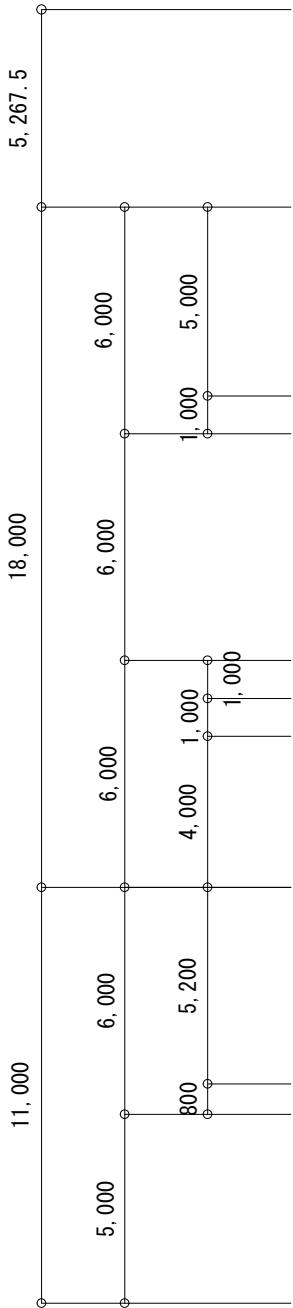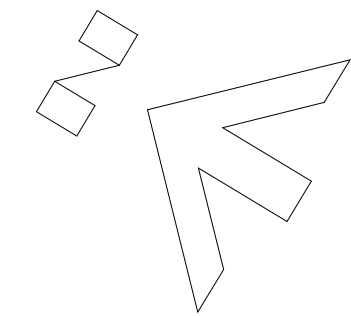

【撤去】複合火災受信機（蓄積式）
参考型番：FCS129A、能美防災（株）製
P型1級 10回線（実窓：7L、予備3L）
防排煙連動 10回線
（防火シャッター：3L、防火戸：3L、予備：4L）

【新設】複合火災受信機（蓄積式）
既設同等品以上
P型1級 10回線（実窓：7L、予備3L）
防排煙連動 10回線
（防火シャッター：3L、防火戸：3L、予備：4L）

既設電灯分電盤（L-1）単線結線図 S=Free

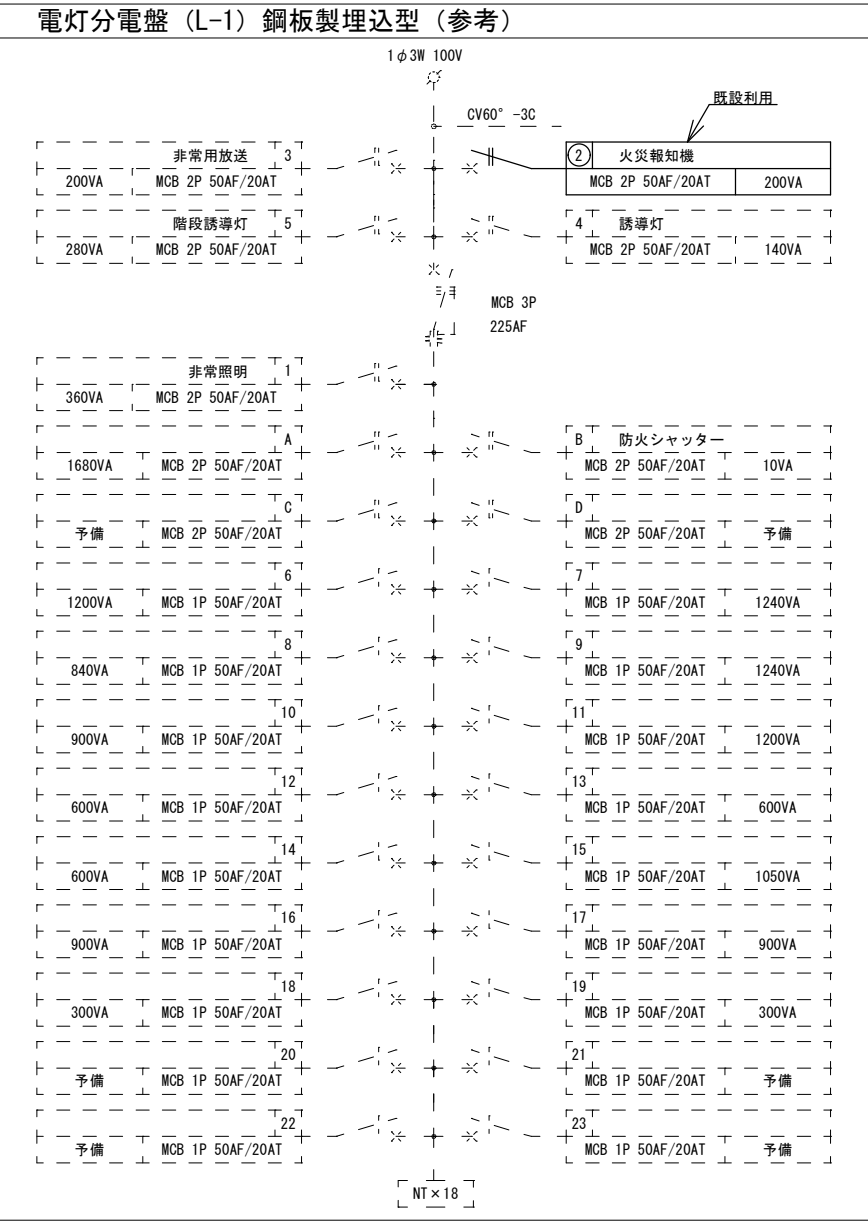


凡例		
記 号	名 称	仕様・備考
	既設電灯分電盤（L-1）	【既存利用】銅板製
	発信機（P型1級）	【撤去・新設】埋込型
	表示灯	【撤去】コーン型、【新設】フラット型
	地区音響装置（ベル）	【撤去・新設】埋込型
	複合火災受信機	【撤去・新設】露出・壁掛型


※既設ケーブルは再利用とする。
※新設は既設同等品以上とする。

修繕名 川柳文化センター消防設備修繕			設計図
図面番号	図面名称 1 階平面図		
	縮 尺	設 計 年 月	
	2	図示（A3）	令和7年（2025年）6月
草加市教育委員会 教育総務部 生涯学習課（川柳文化センター）			

2階平面図（参考）S=1:200

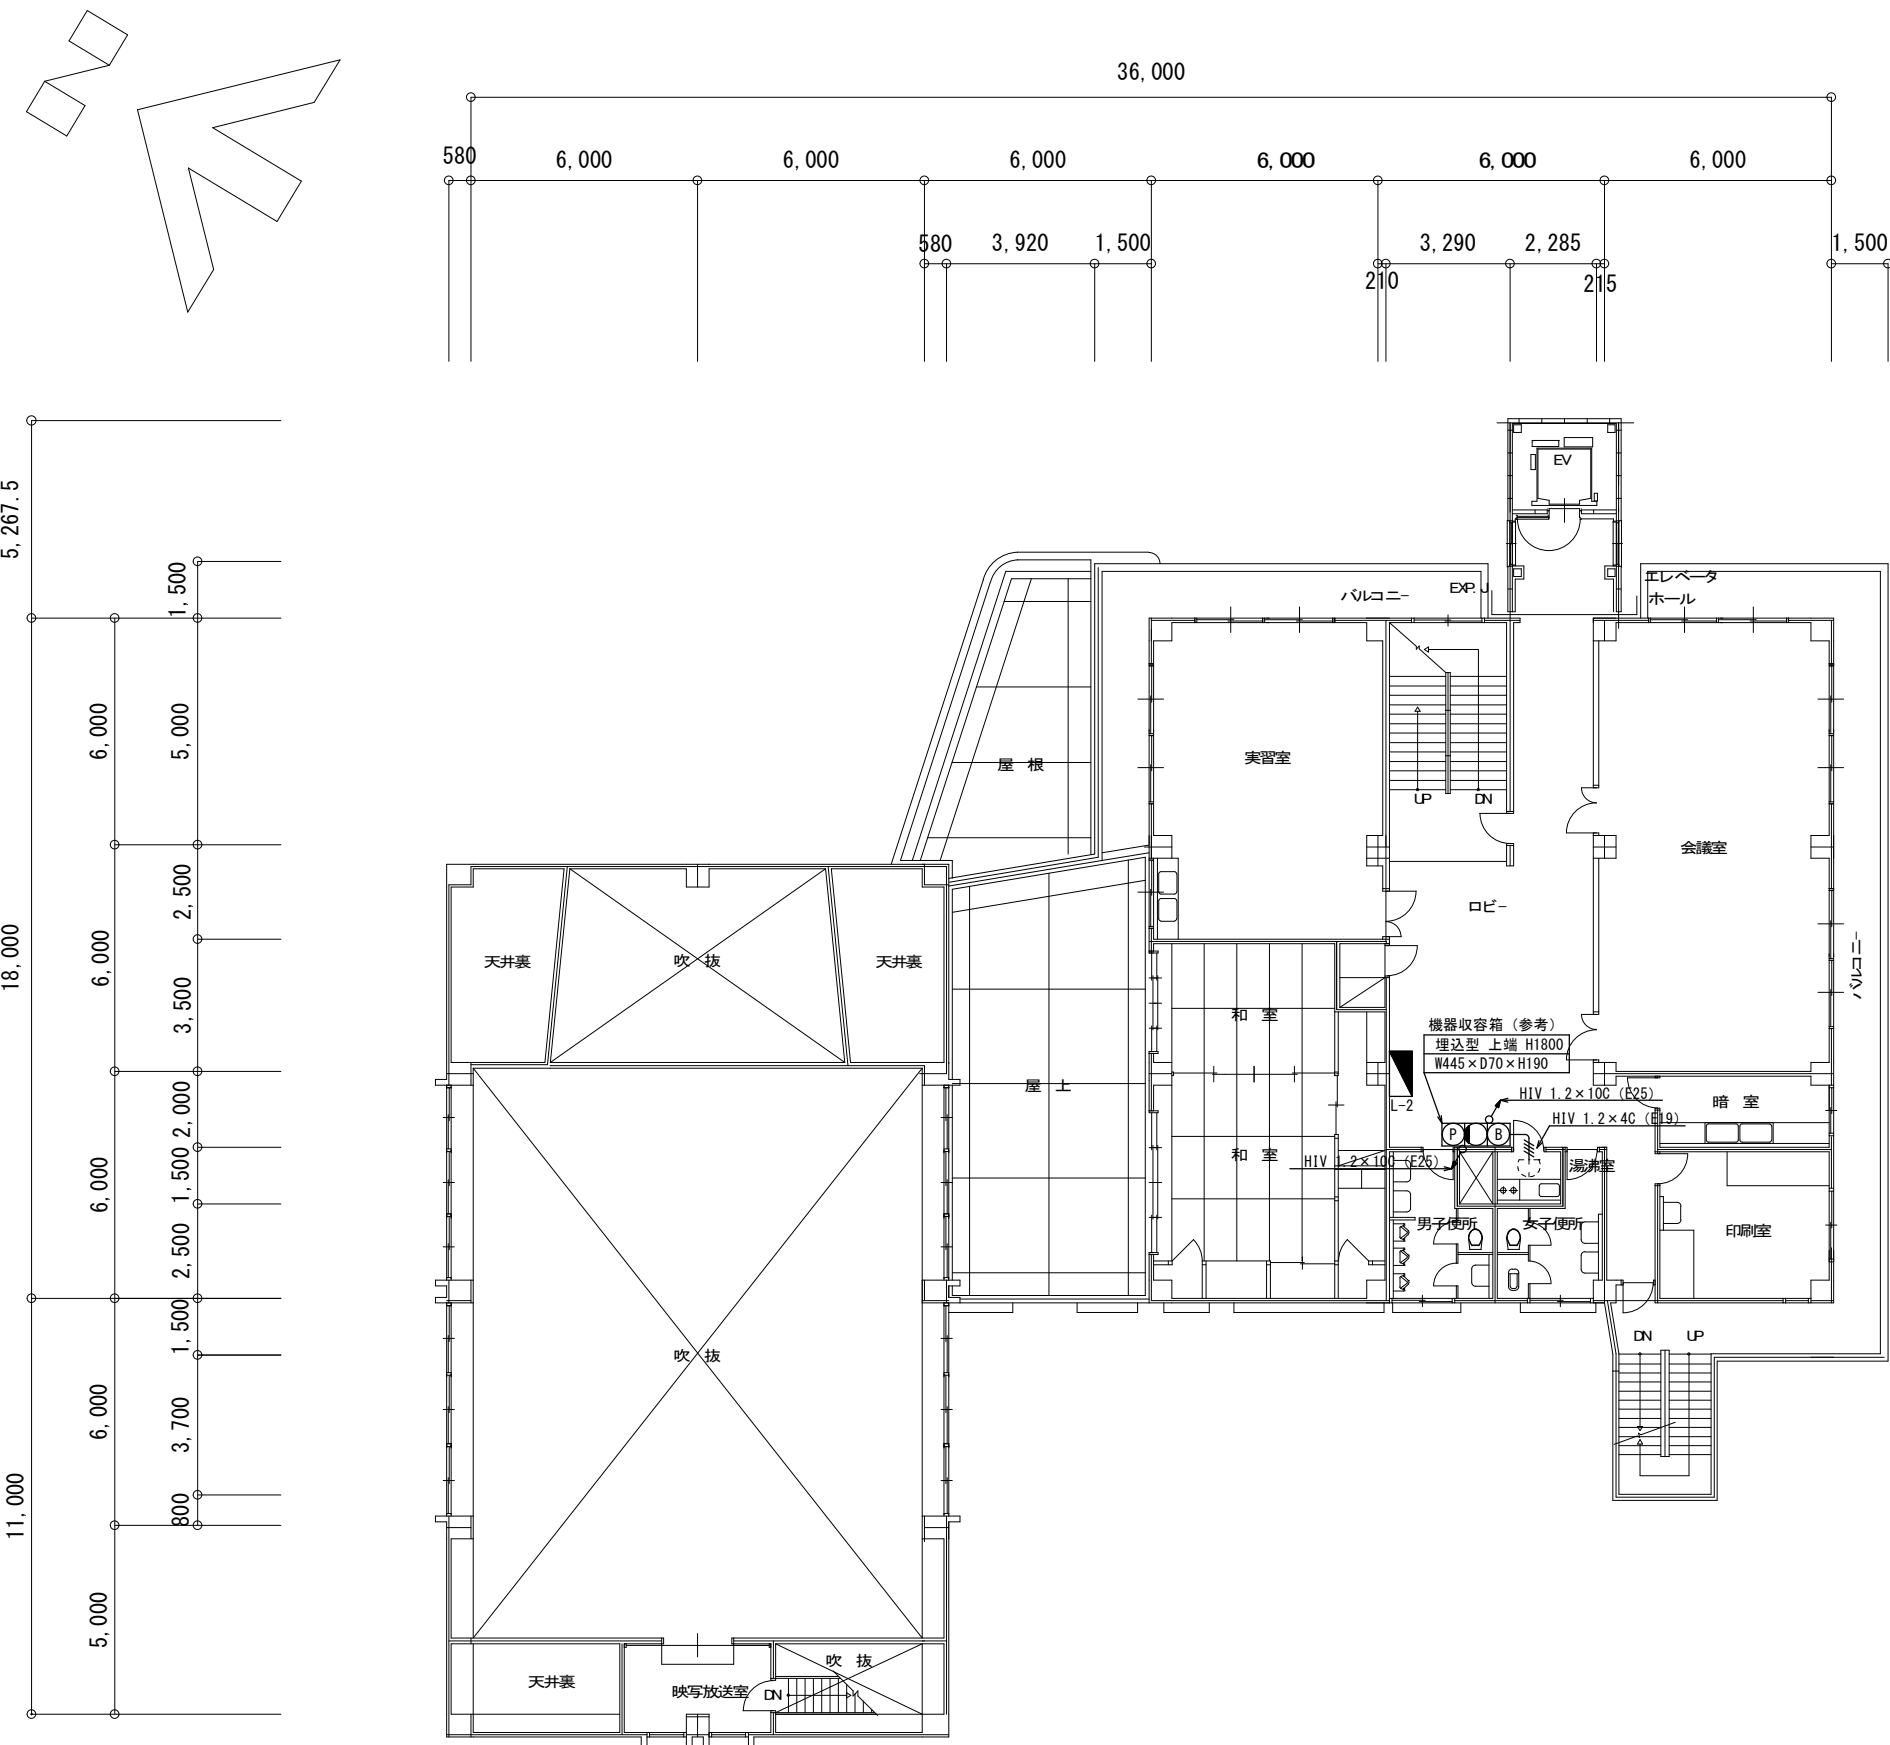

既設電灯分電盤（L-2）単線結線図（参考）S=Free

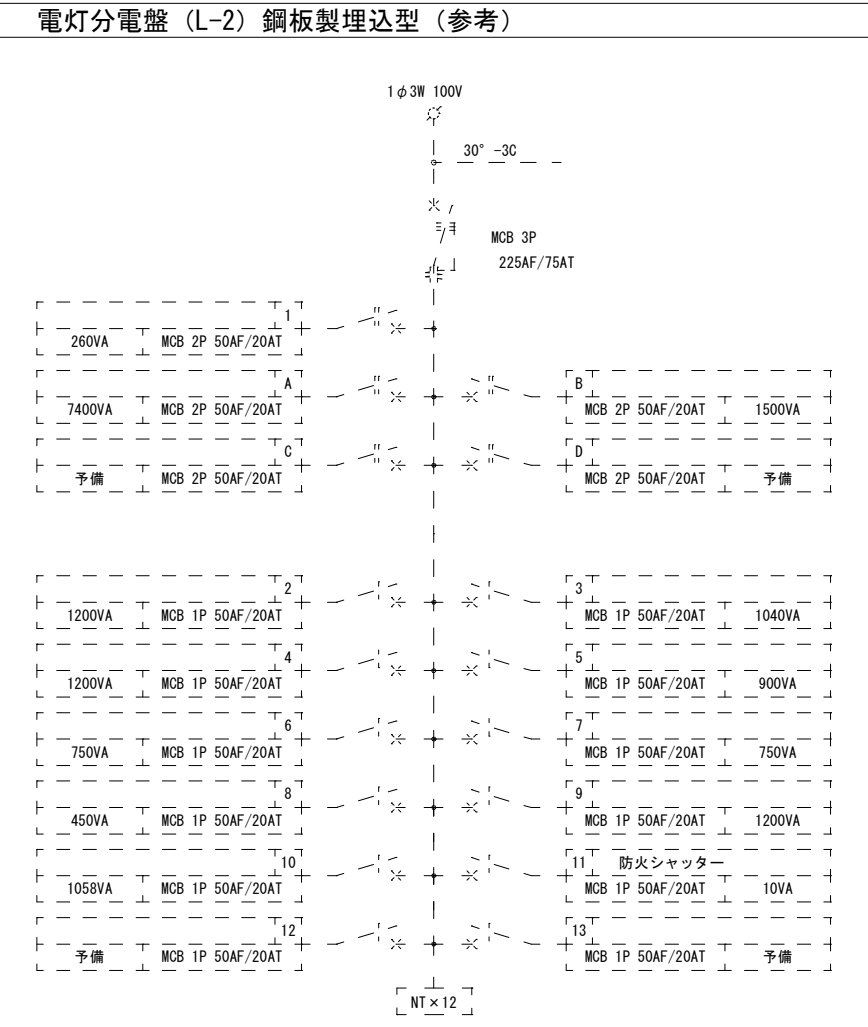


凡例		
記 号	名 称	仕様・備考
	既設電灯分電盤（L-2）	【参考】鋼板製
(P)	発信機（P型1級）	【対象外】埋込型（R4年度交換済）
	表示灯	【対象外】フラット型（R4年度交換済）
(B)	地区音響装置（ベル）	【対象外】埋込型（R4年度交換済）


※既設ケーブルは再利用とする。

修繕名 川柳文化センター消防設備修繕		設計図
図面番号	図面名称 2階平面図（参考）	
3	縮 尺	設 計 年 月
	図示（A3）	令和7年(2025年)6月
草加市教育委員会 教育総務部 生涯学習課（川柳文化センター）		

3階平面図 S=1:200

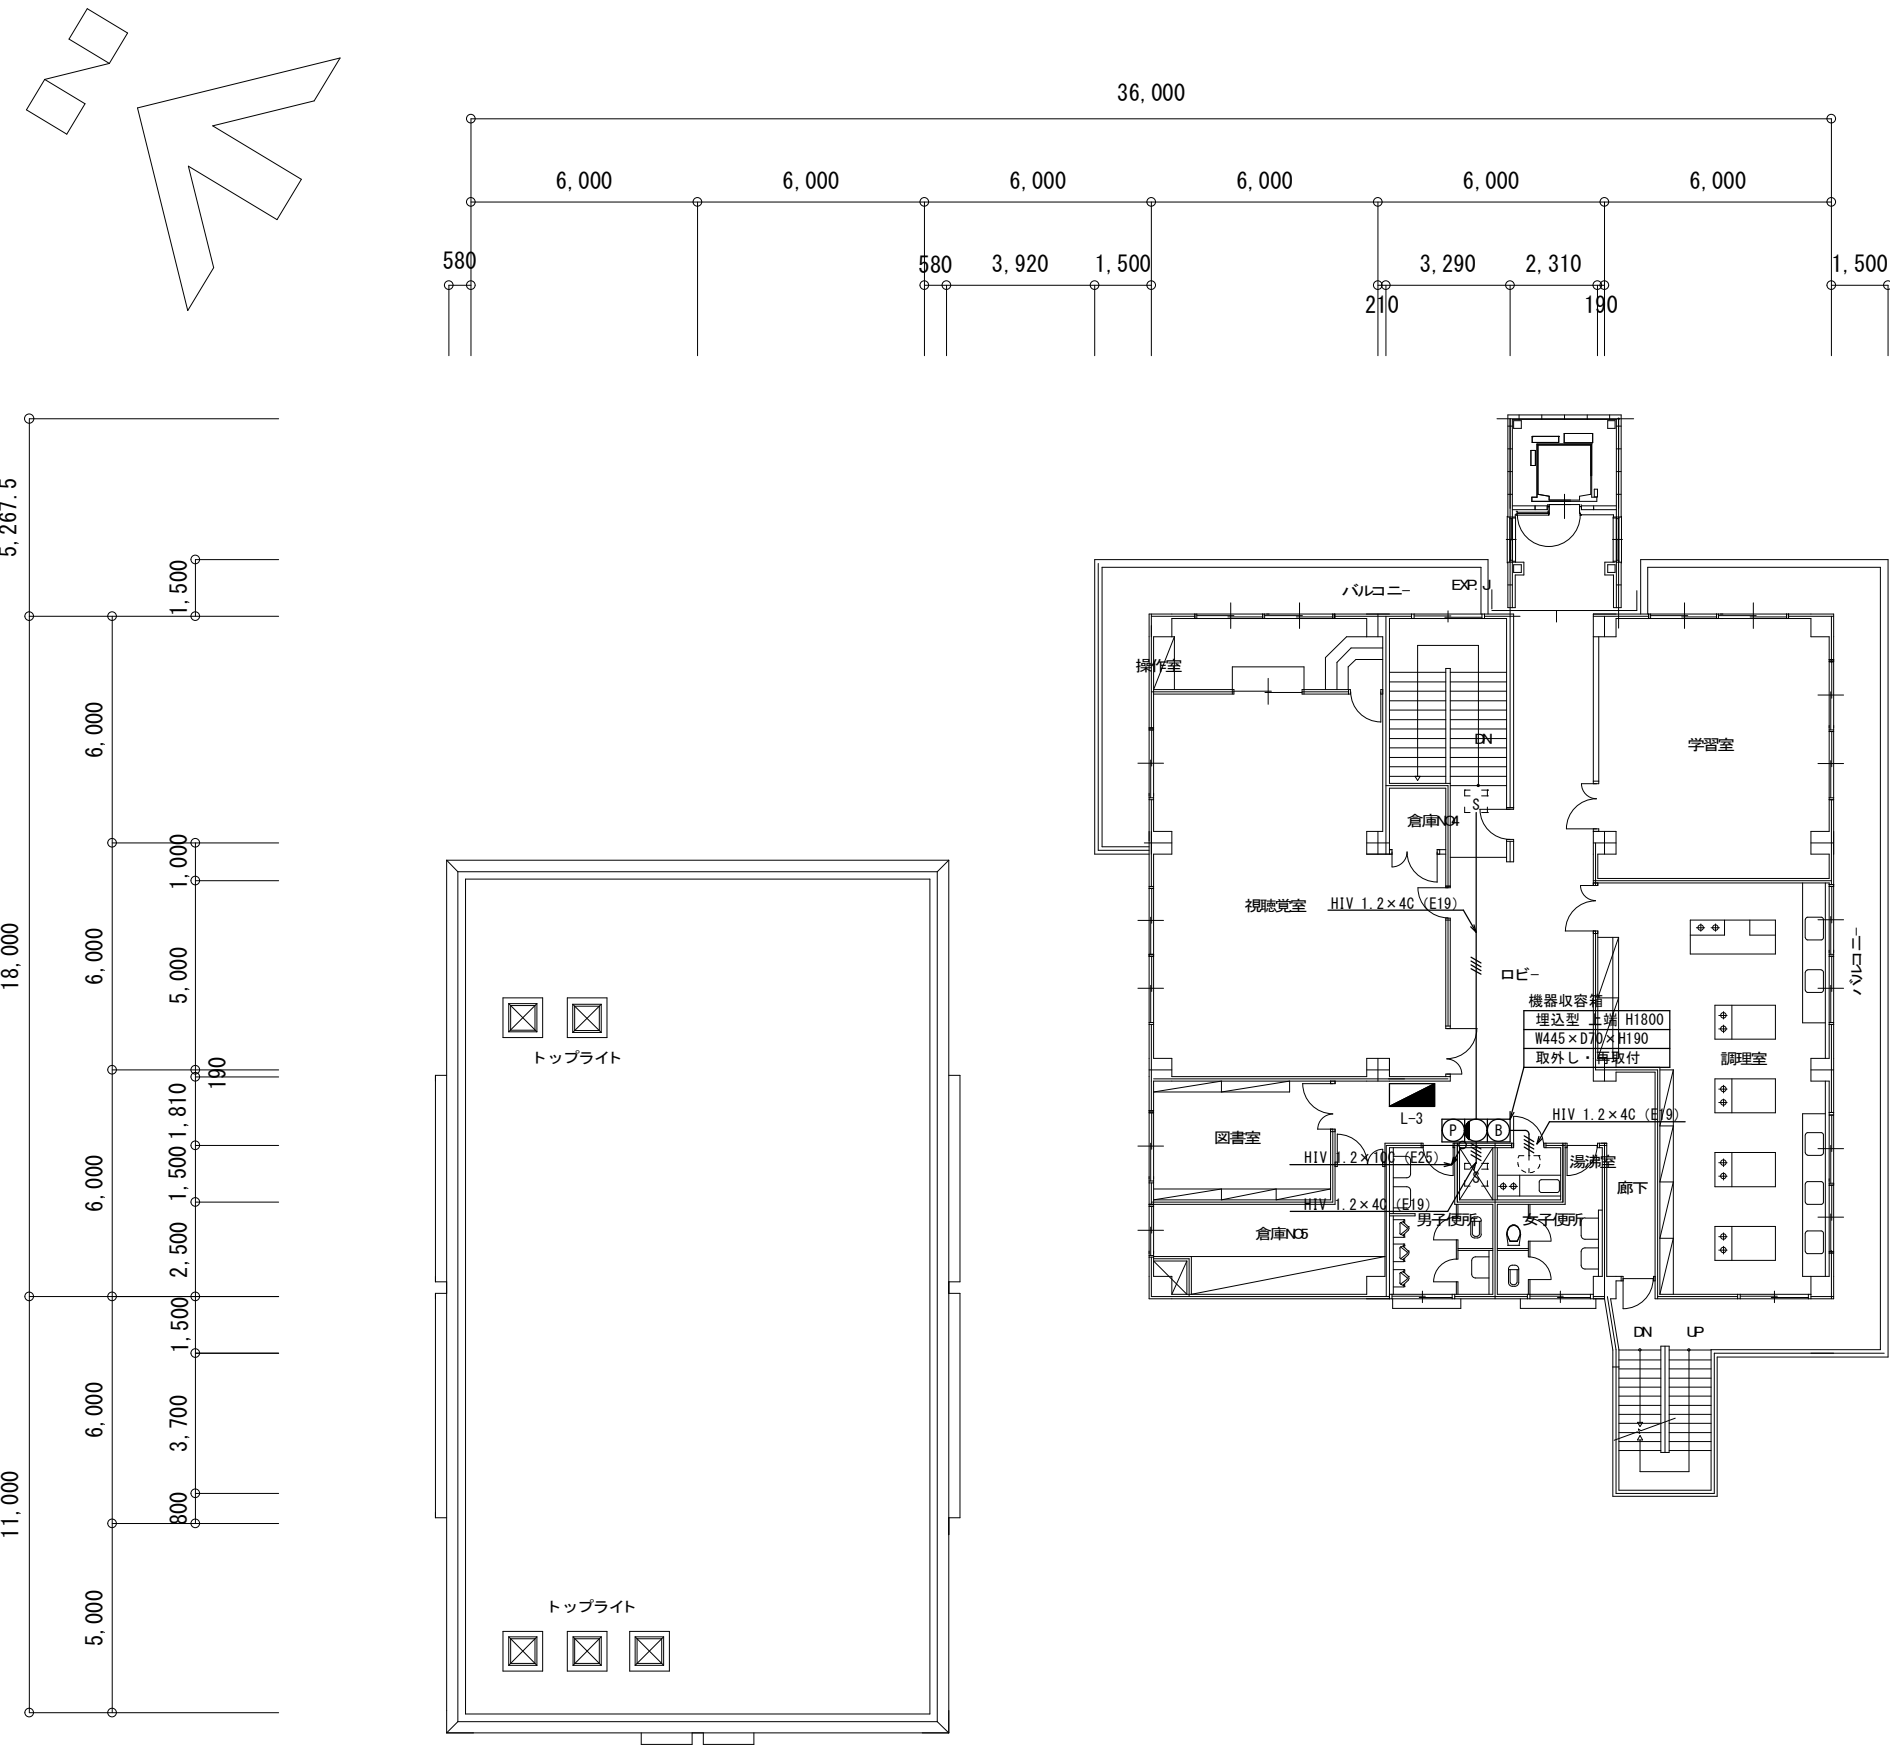

既設電灯分電盤 (L-3) 単線結線図 (参考) S=Free

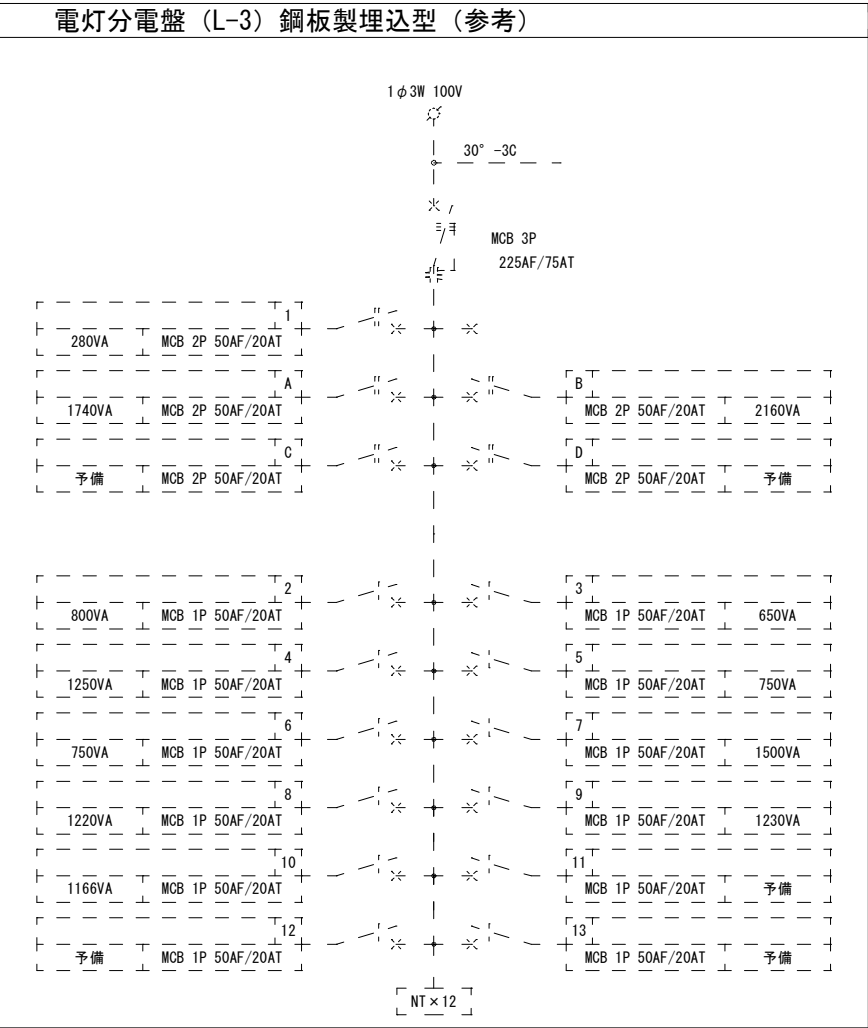

凡例

記号	名称	仕様・備考
	既設電灯分電盤 (L-3)	【参考】鋼板製
	発信機 (P型1級)	【撤去・新設】埋込型
	表示灯	【撤去】コーン型、【新設】フラット型
	地区音響装置 (ベル)	【撤去・新設】埋込型

※既設ケーブルは再利用とする。
※新設は既設同等品以上とする。

修繕名 川柳文化センター消防設備修繕

設計図

図面番号

図面名称 3階平面図

4

縮尺

設計年月

草加市教育委員会 教育総務部
生涯学習課 (川柳文化センター)

図示 (A3)

令和7年(2025年)6月