

市道久喜9248号線他下水道管布設工事

久喜市下早見地内

設 計 図

令和8年7月


久喜市下水道事業

市道久喜9248号線他下水道管布設工事

目 次


[illegible]

位置図 縮尺 1:5,000

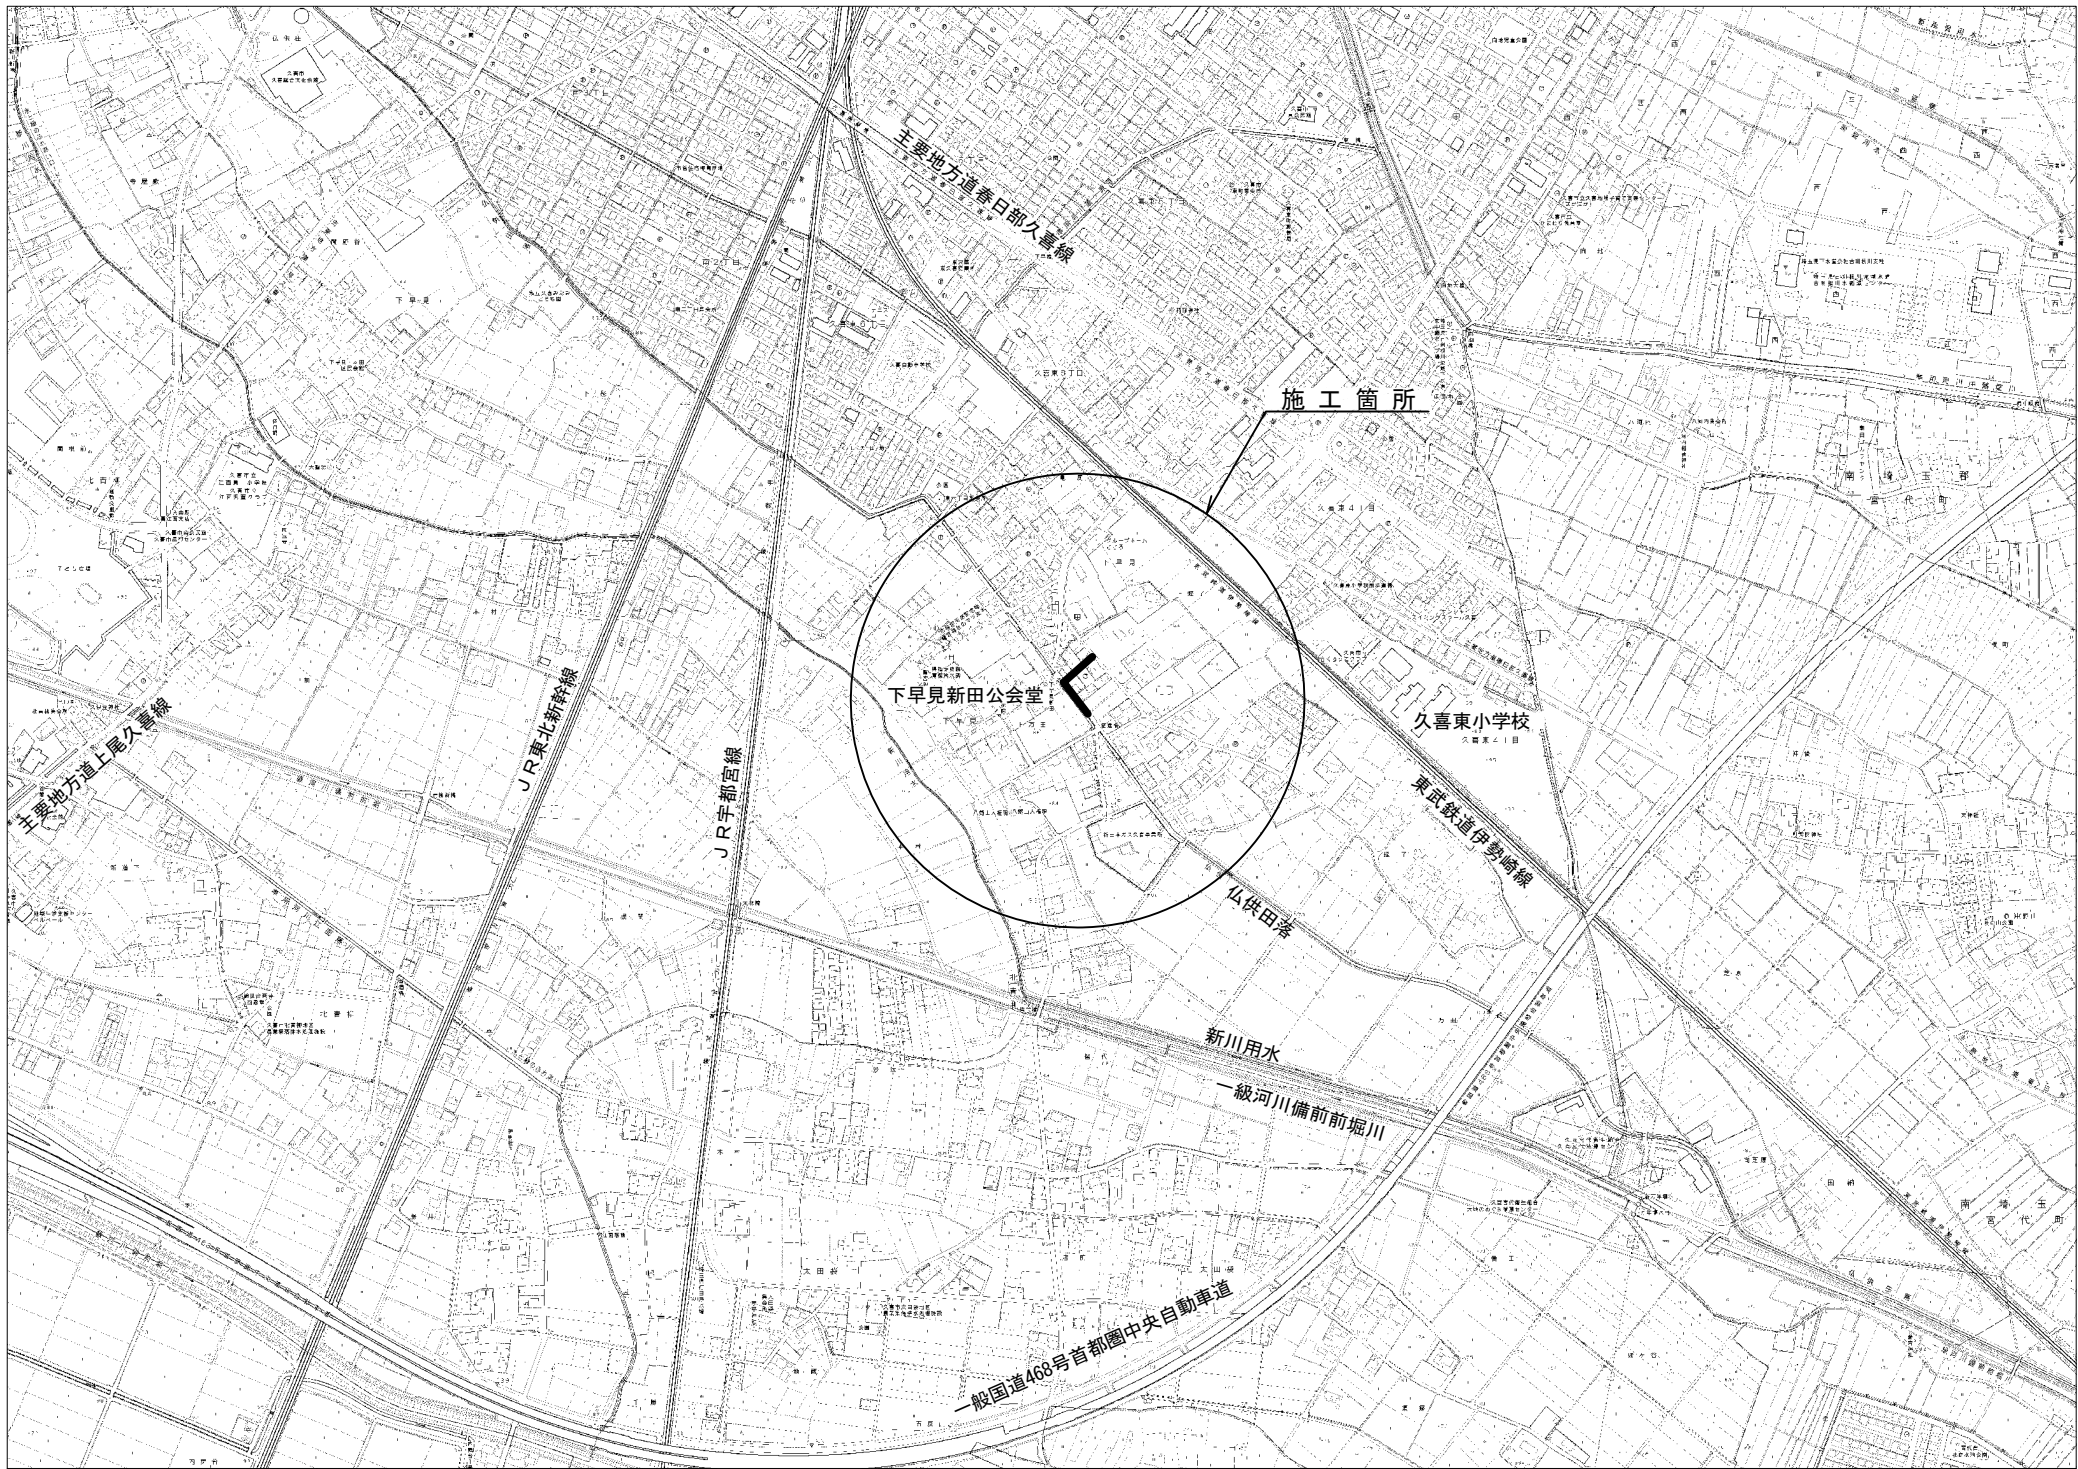


工事年度	令和8年度	工事場所	久喜市 下早見地内			
工 事 名	市道久喜9248号線他下水道管布設工事					
図 面 名	位 置 図	縮 尺				
		1 : 5,000				
課 長	課長補佐	係 長	審 査	設 計	写 図	図 面 番 号
						1 / 5
久喜市上下水道部下水道施設課					令和 8 年 7 月	

系 統 図 縮尺 1:1,000

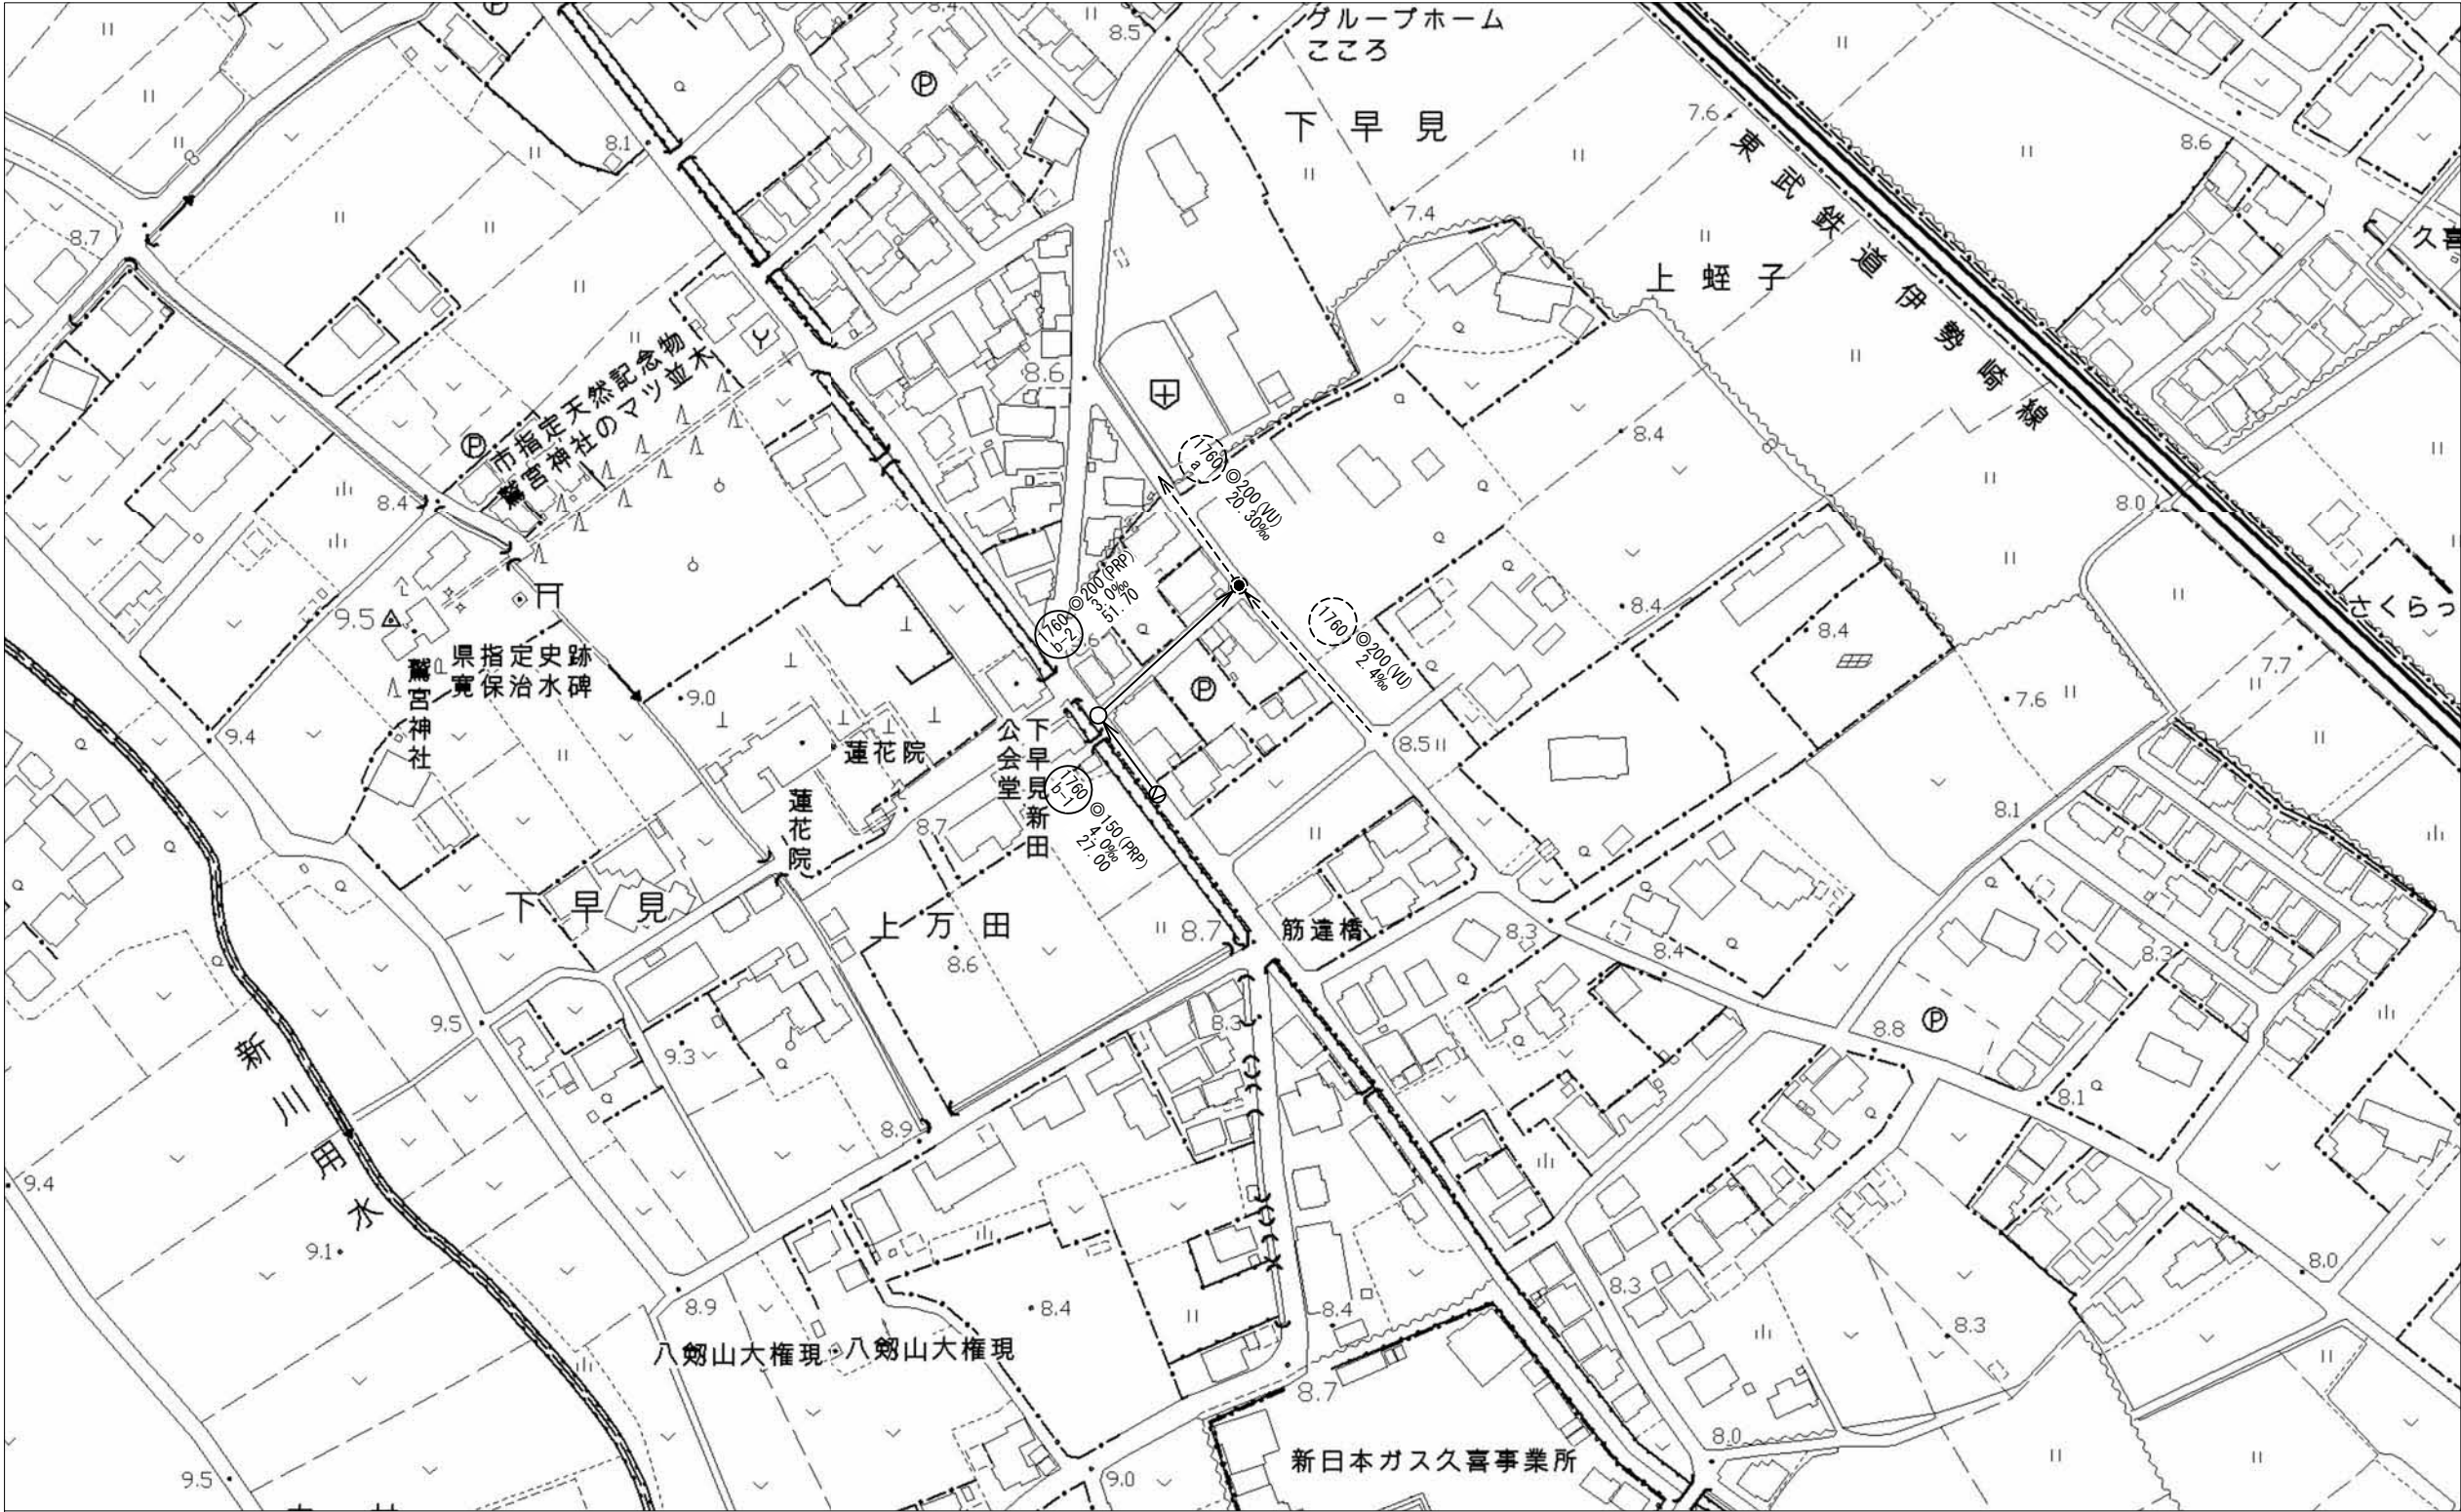


工事年度	令和8年度	工事場所	久喜市 下早見地内
工事名	市道久喜9248号線他下水道管布設工事		
図面名	系 統 図	縮 尺	
		1:1,000	
課長	課長補佐	係長	審査
設計	写図	図面番号	2 / 5
久喜市上下水道部下水道施設課		令和8年7月	


平面図 縮尺 S=1:500

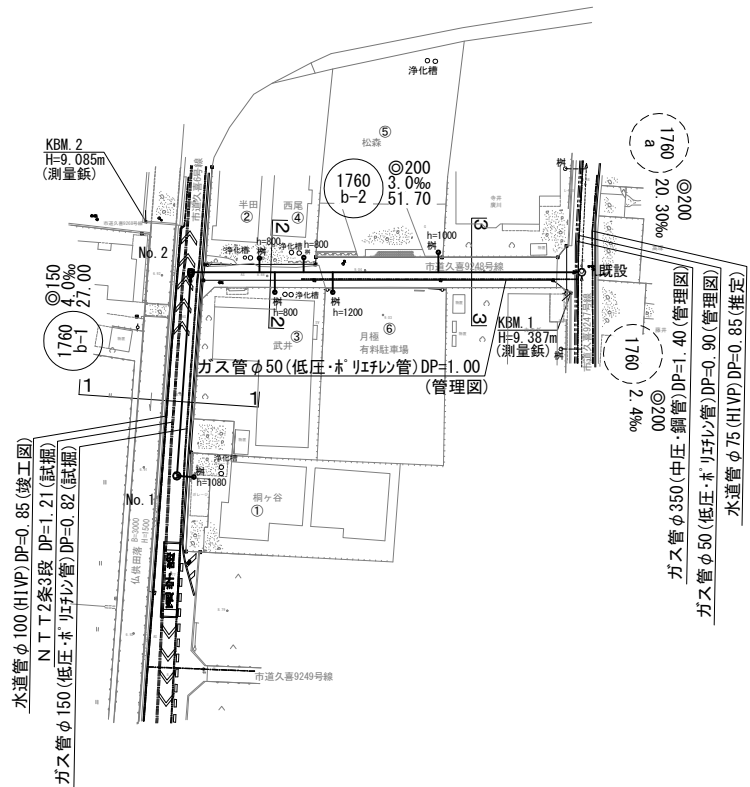


縦断面図 縮尺 縦1:100 横1:500

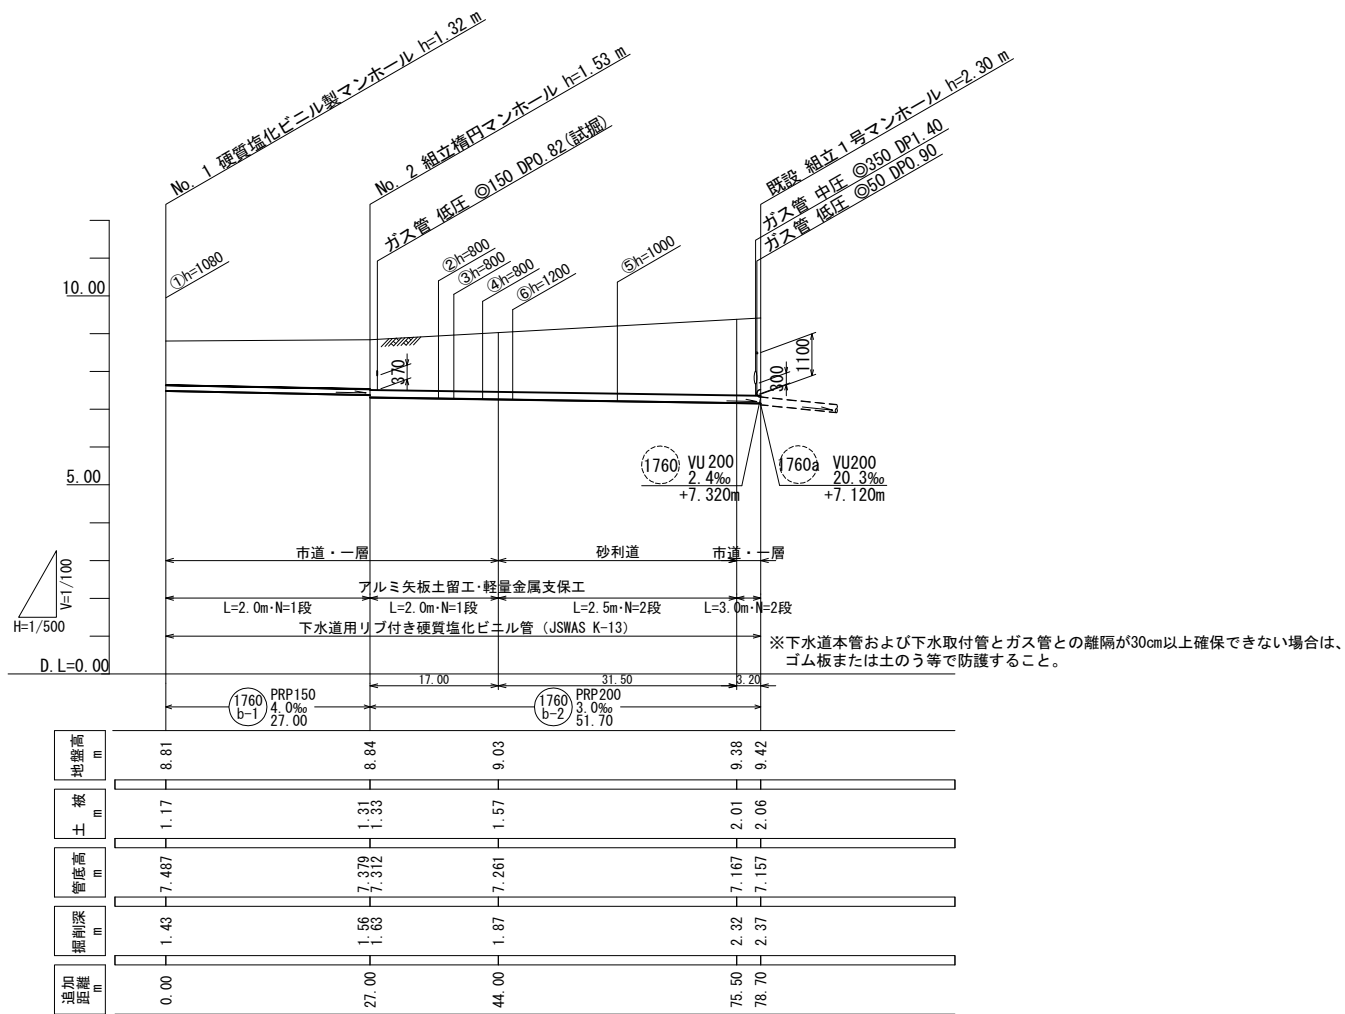


横断面図 縮尺 1:100

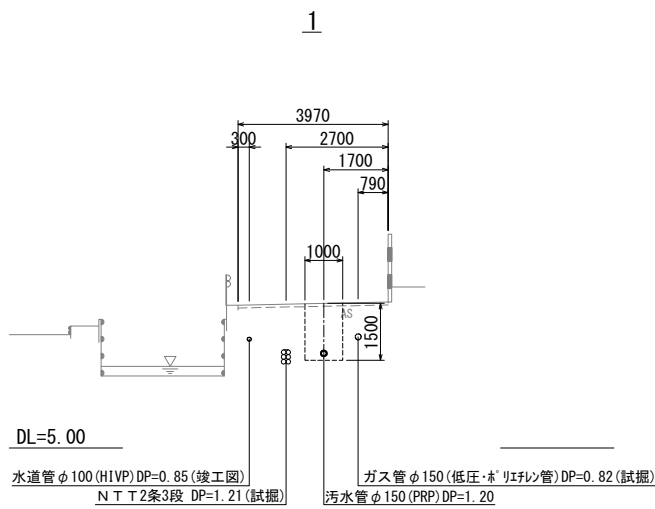

2

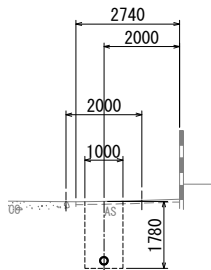

3

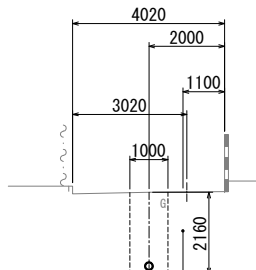


案内図 縮尺 S=1:10,000



工事年度	令和 8 年度	工事場所	久喜市 下早見地内	
工 事 名	市道久喜9248号線他下水道管布設工事			
図 面 名	平面図 縦断面図 横断面図		縮 尺	
			図 示	
課 長	課長補佐	係 長	審 査	設 計
				写 図
				図面番号
				3 5
久喜市上下水道部下水道施設課				令和 8 年 7 月



組立楕円マンホール構造図 縮尺 1:20

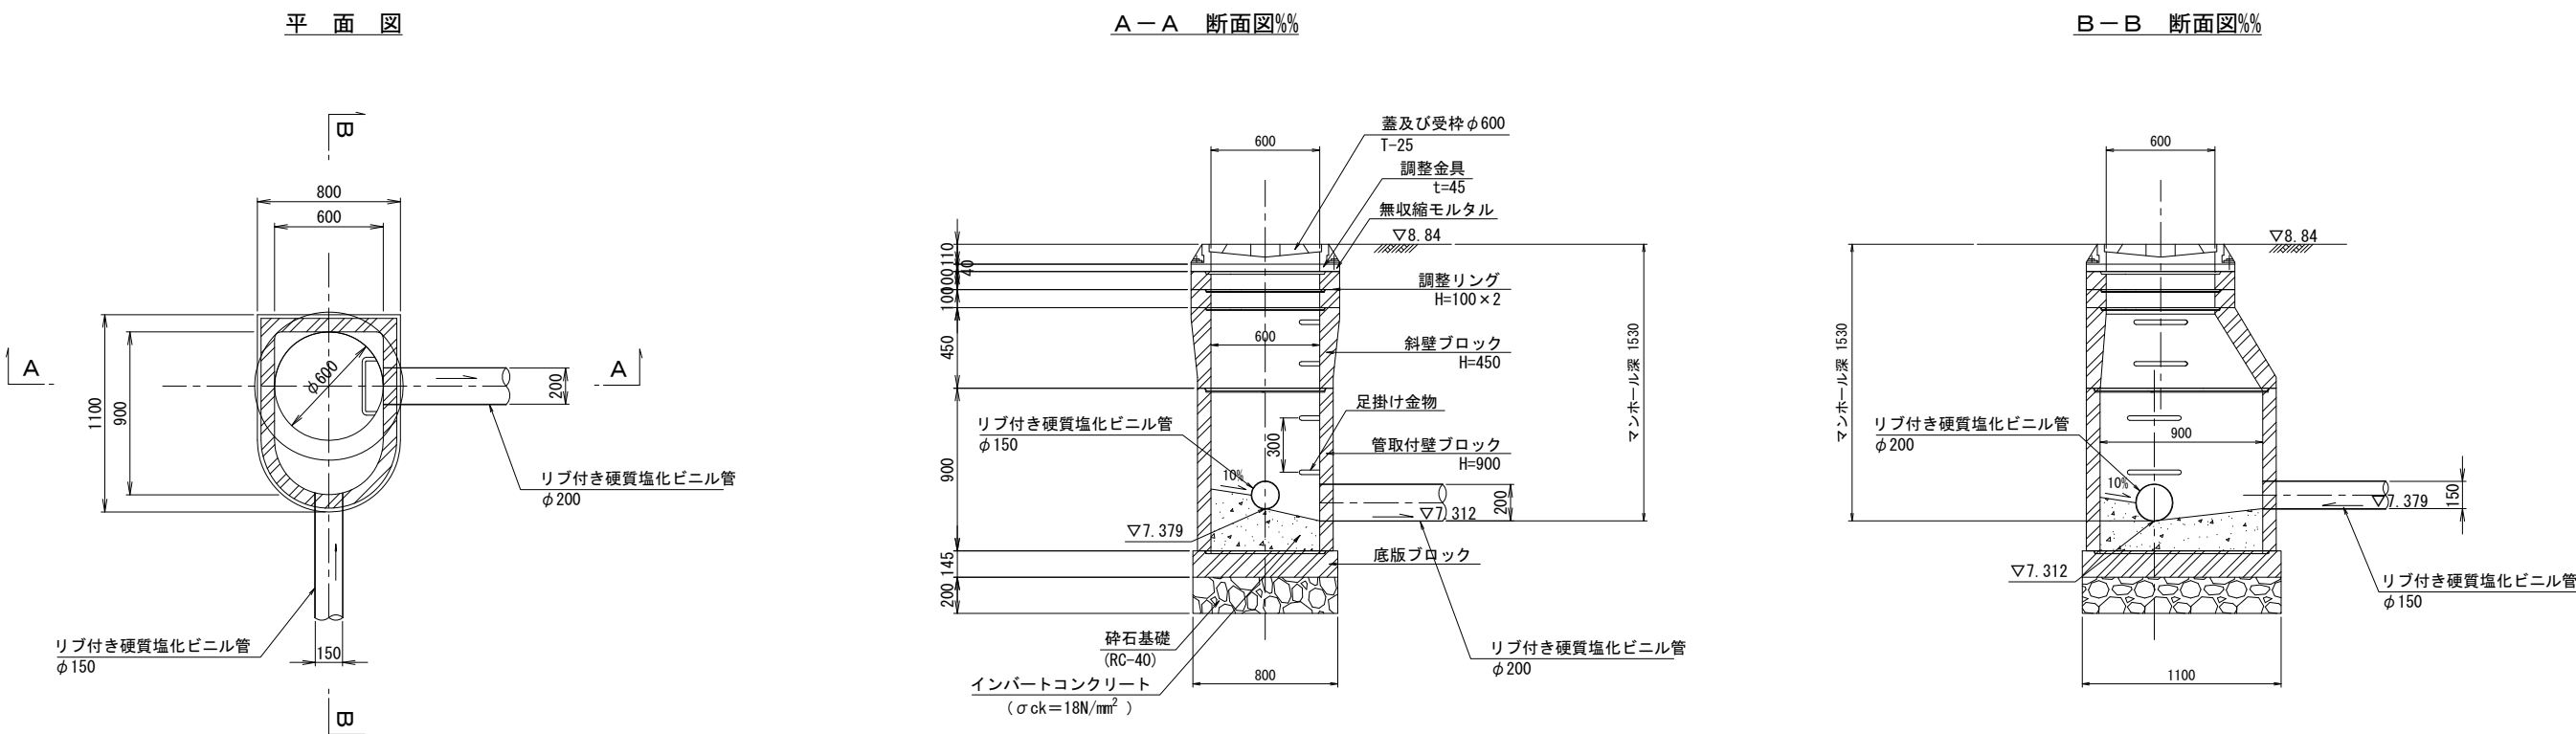

小型塩ビマンホール構造図 縮尺 1:15

(内径300mm) 起点

取付管布設標準図 縮尺 1:20

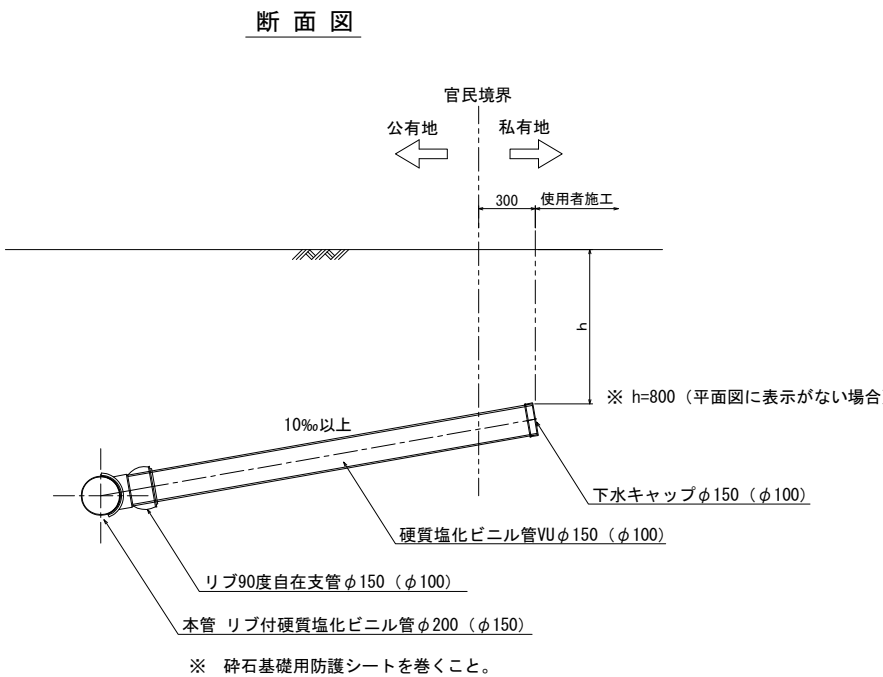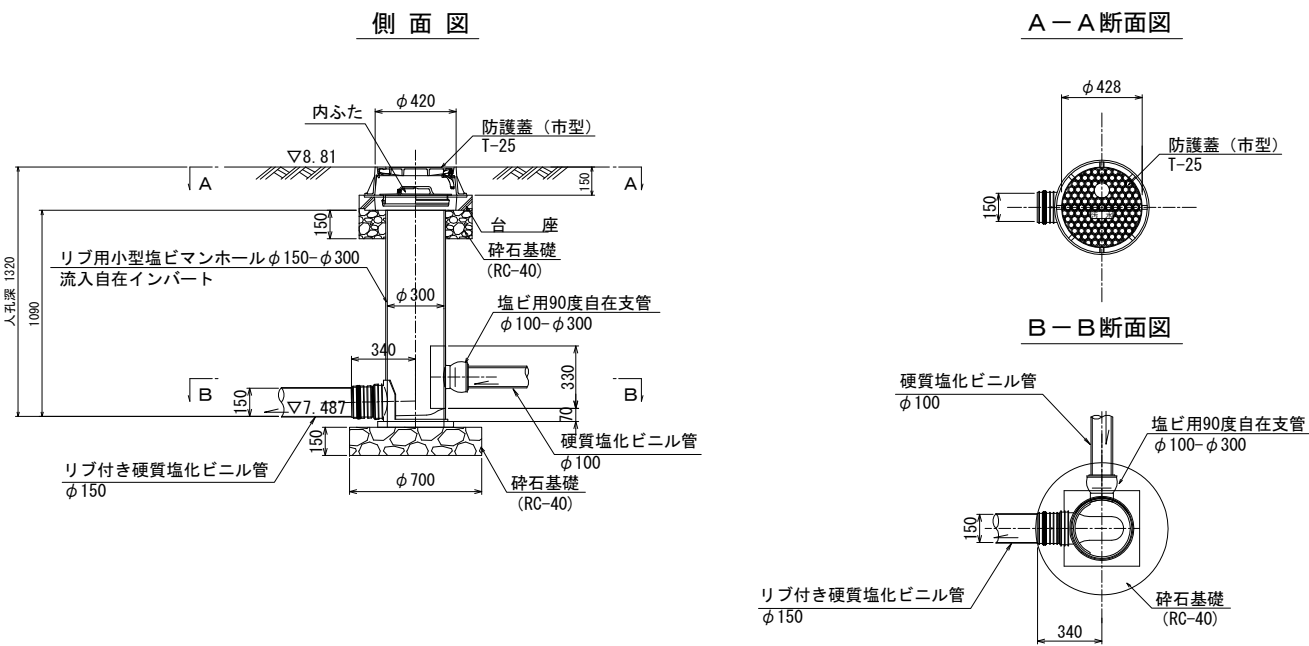


工事年度	令和 8 年度			工事場所	久喜市 下早見地内	
工 事 名		市道久喜9248号線他下水道管布設工事				
図 面 名	組立楕円マンホール構造図 小型塩ビマンホール構造図 取付管布設標準図				縮 尺	
					図示	
課 長	課長補佐	係 長	審 査	設 計	写 図	図面番号
						4 5
久喜市上下水道部下水道施設課					令和 8 年 7 月	


土留工標準図 縮尺 1:20

アルミ矢板建込工
(軽量金属支保工)

平面図

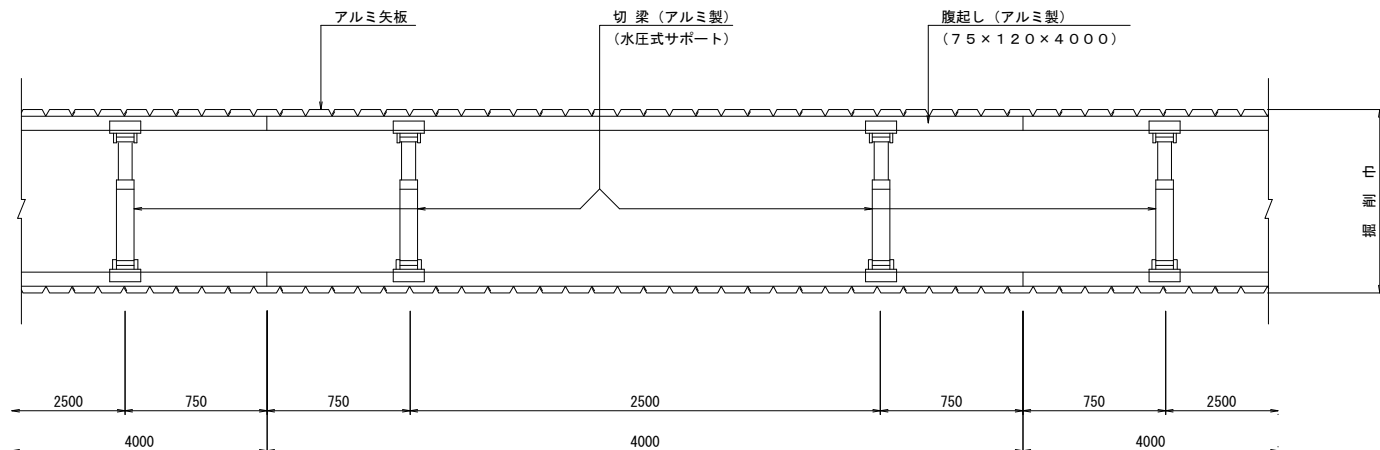

断面図

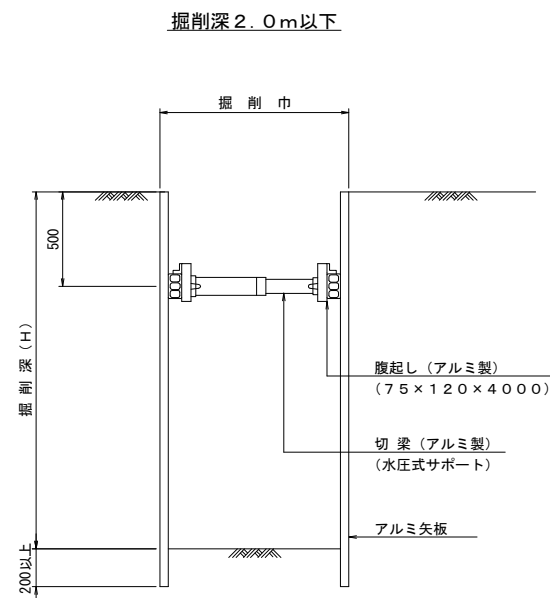


掘削幅一覧表


	掘 削 幅
アルミ矢板	1.000m

舗装復旧図 縮尺 1:20

市道・一層

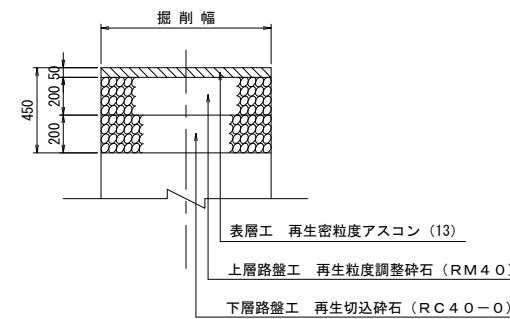


砂利道

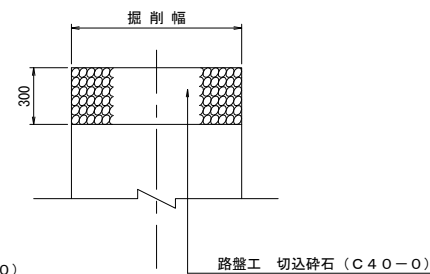


土工作業区分図 縮尺 1:20


本管部
φ150

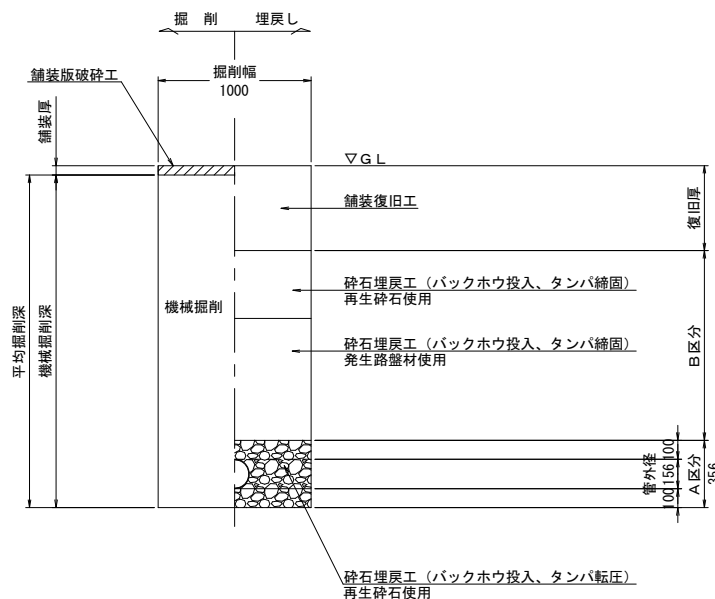

本管部
φ200

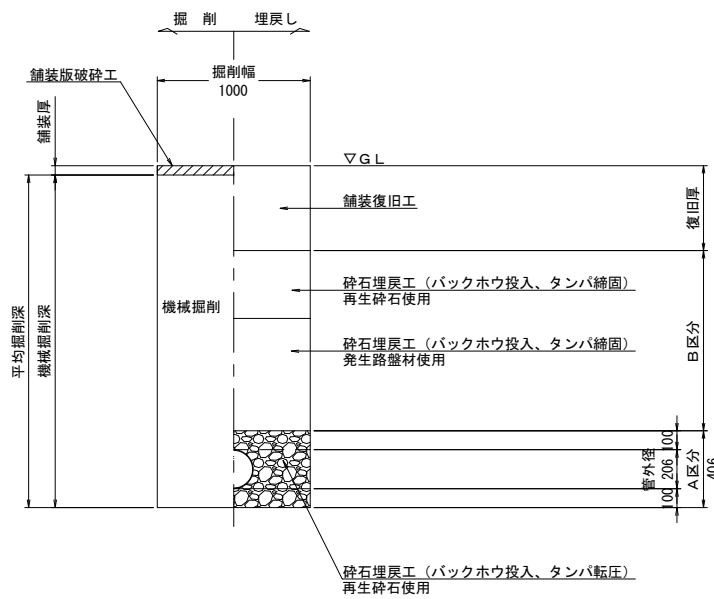

取付管部

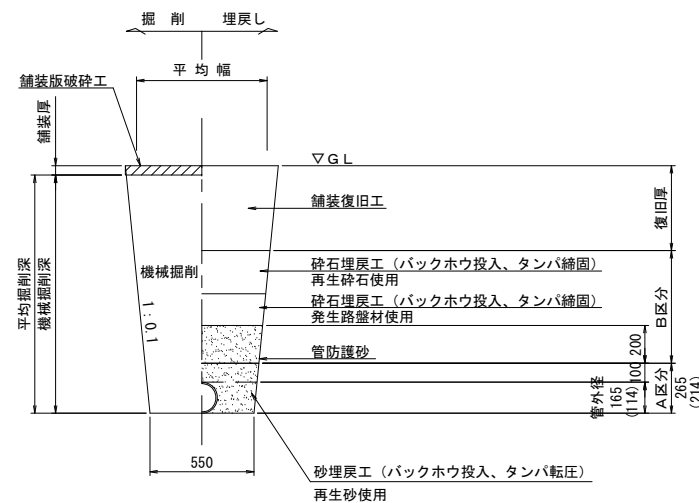

工事年度	令和 8 年度	工事場所	久喜市 下早見地内			
工 事 名	市道久喜9248号線他下水道管布設工事					
図 面 名	土留工標準図 土工作業区分図 舗装復旧図	縮 尺				
		図示				
課 長	課長補佐	係 長	審 査	設 計	写 図	図面番号
						5 / 5
久喜市上下水道部下水道施設課					令和 8 年 7 月	