




平面図 縮尺 1:500

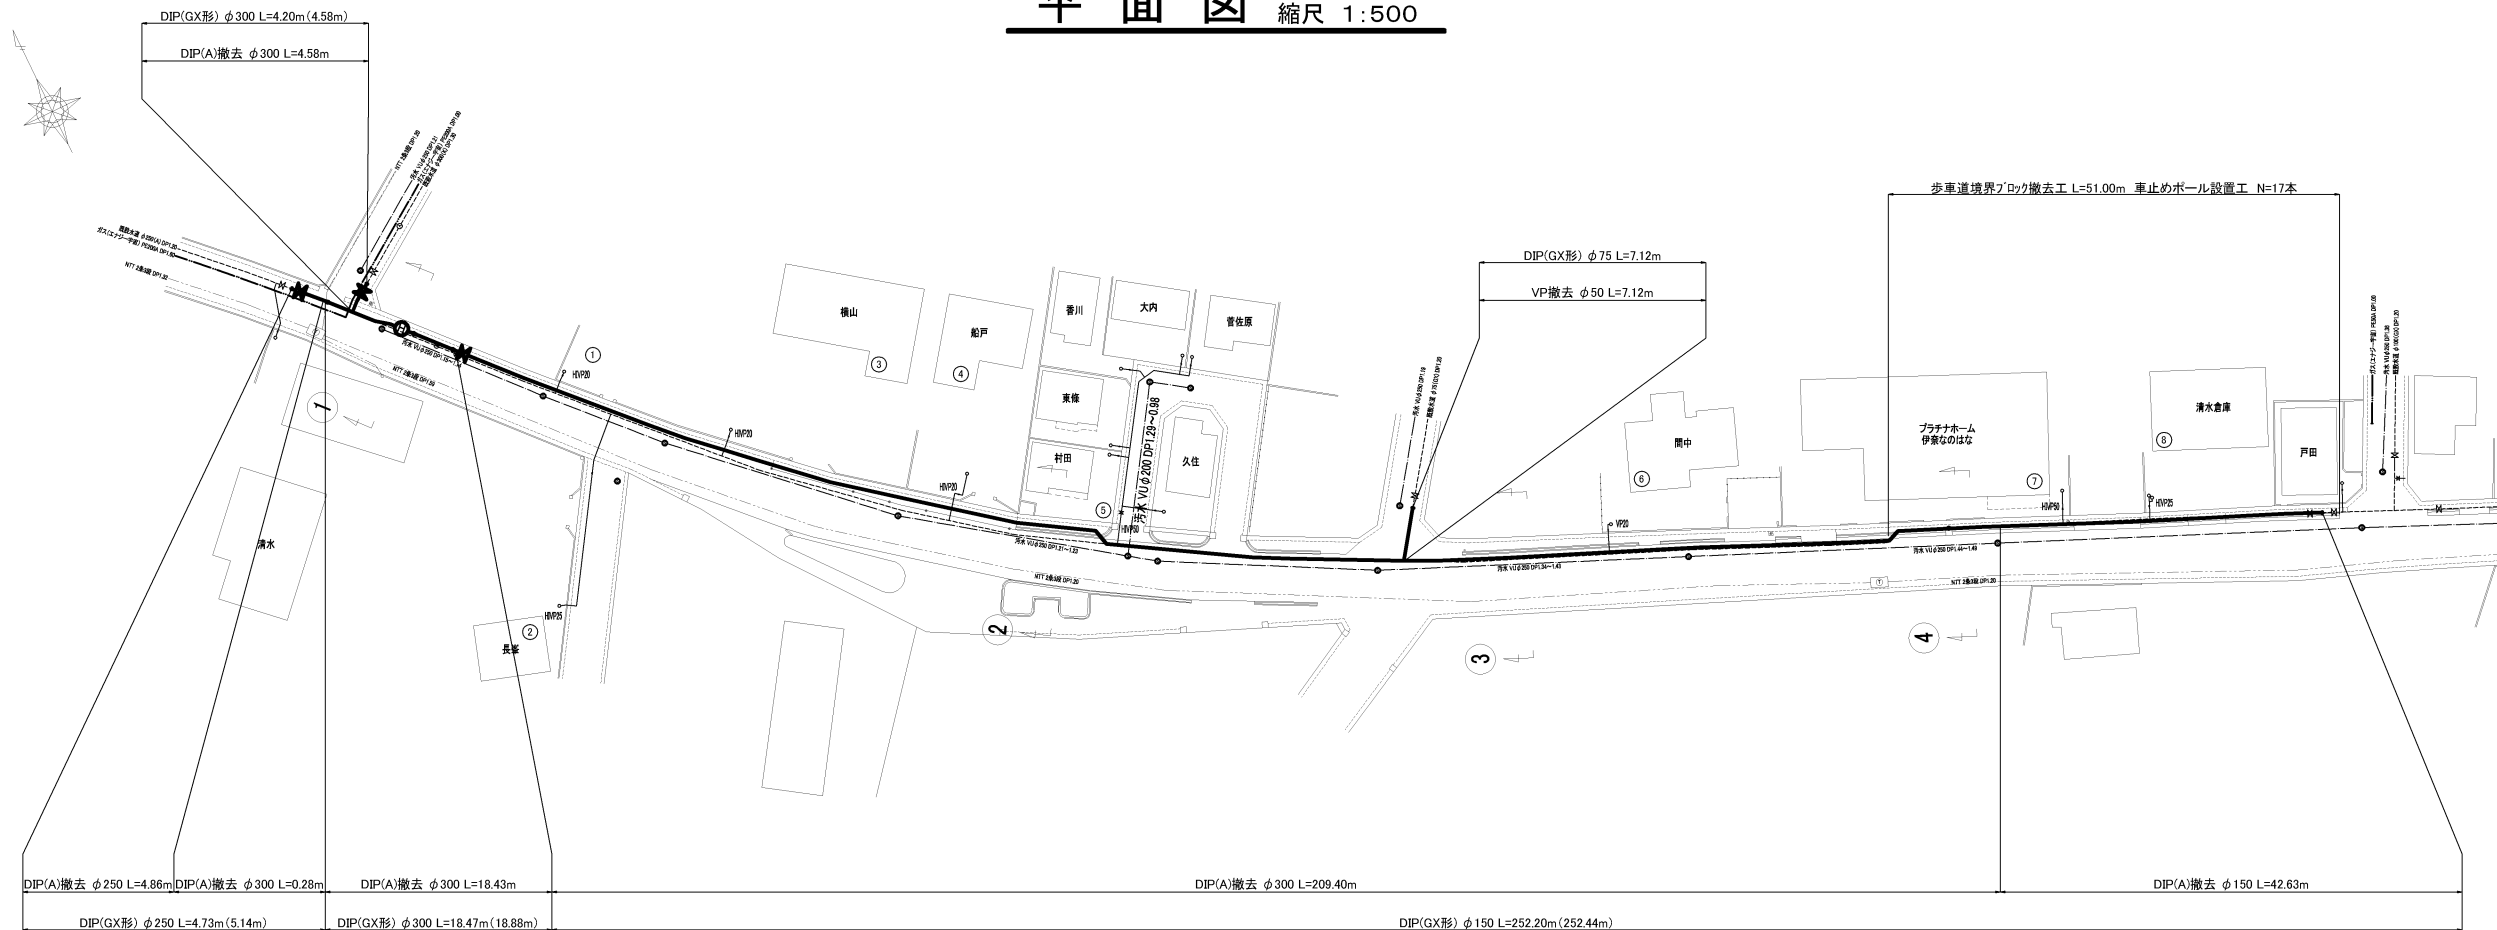


①断面

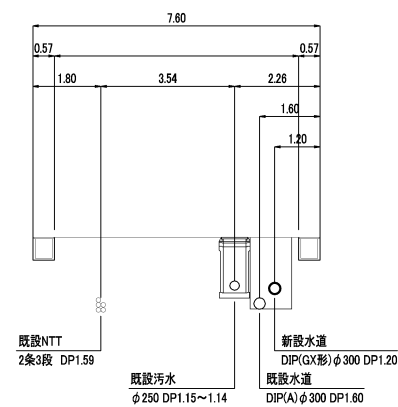



②断面

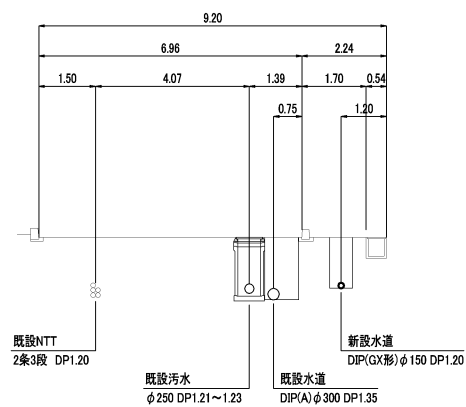

③断面

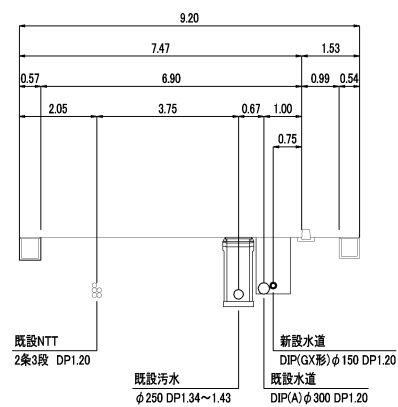


④断面

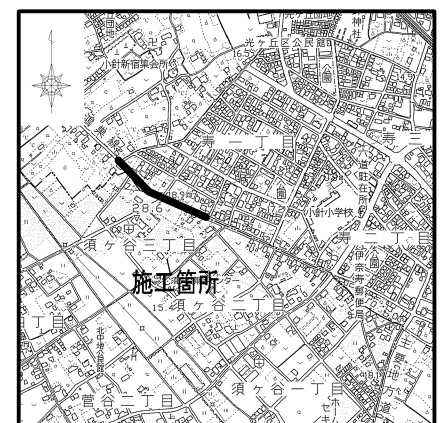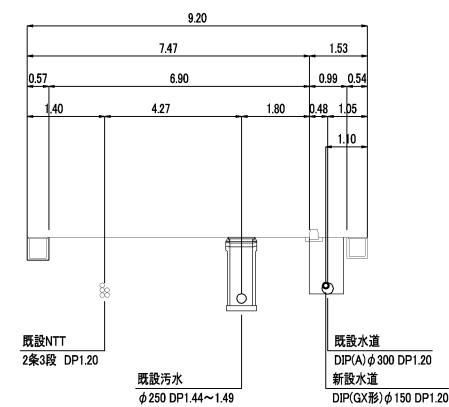


工事名	令和7年度 寿地内配水管布設替工事 第4工区 伊奈町寿一丁目地内			
図面名称	平面図 標準断面図			
縮尺	図示	単位	mm	1 7
事業主	伊奈町上下水道課			


配管詳細図 縮尺 Free

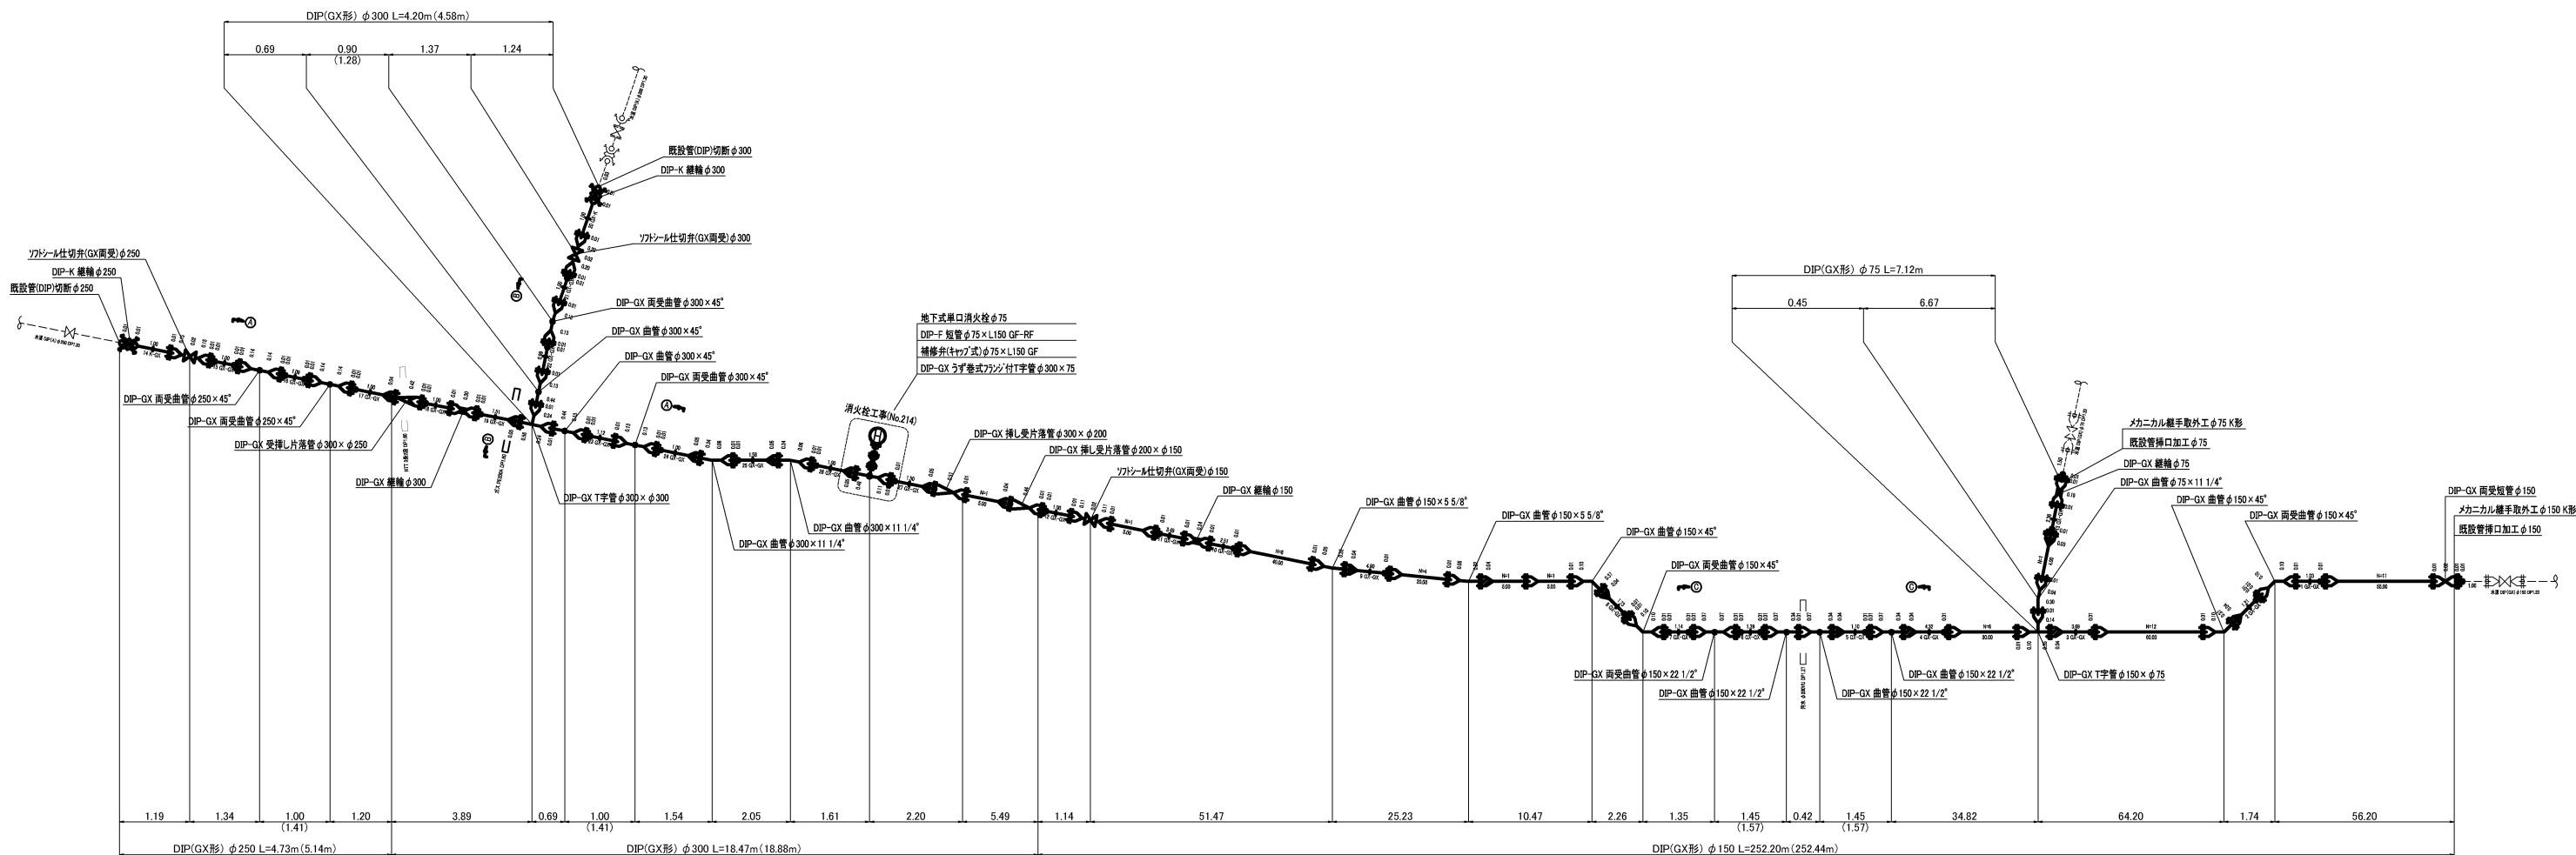


① ② 詳細図

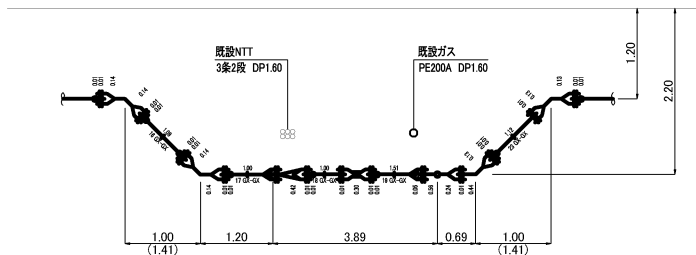

③ ④ 詳細図

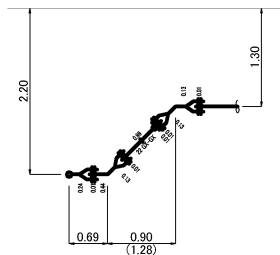


⑤ ⑥ 詳細図

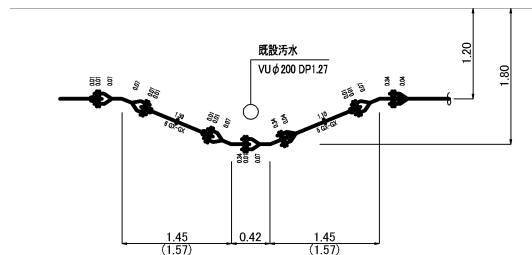


工事名	令和7年度 寿地内配水管布設替工事 第4工区 伊奈町寿一丁目地内			
図面名称	配管詳細図			
縮尺	図示	単位	mm	2 7
事業主	伊奈町上下水道課			

仮設平面図 縮尺 1:500

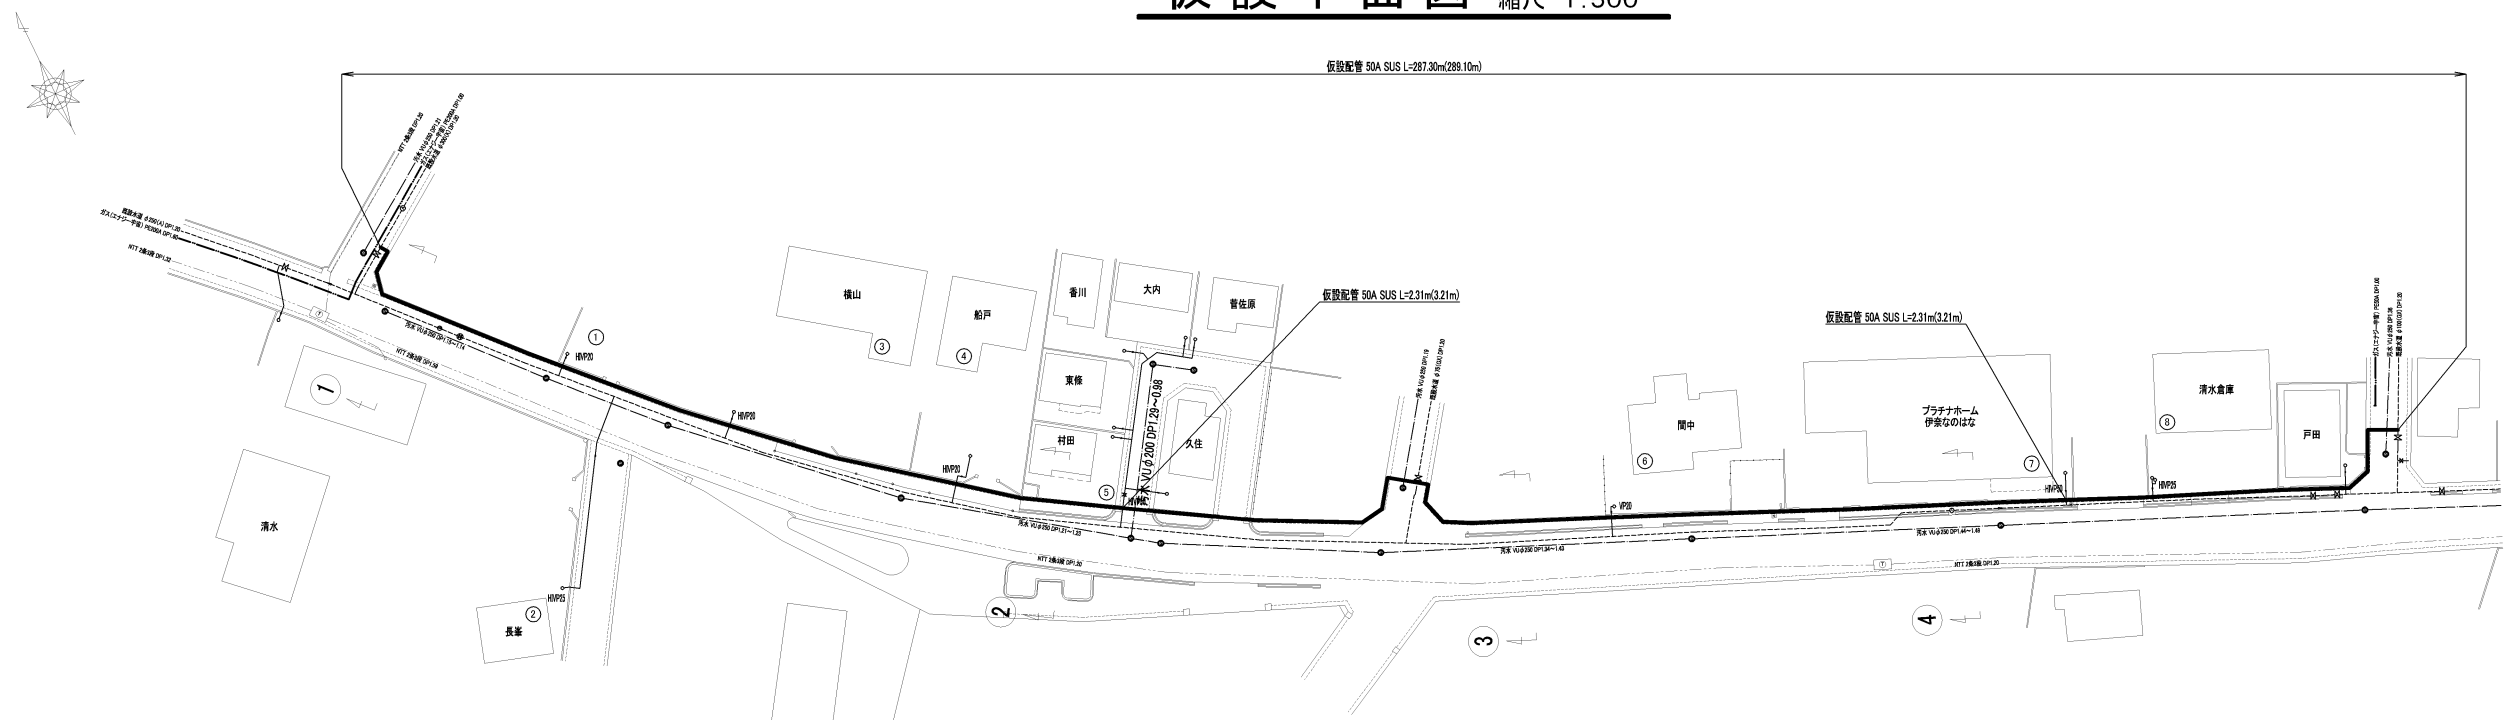

仮設配管図 縮尺 Free

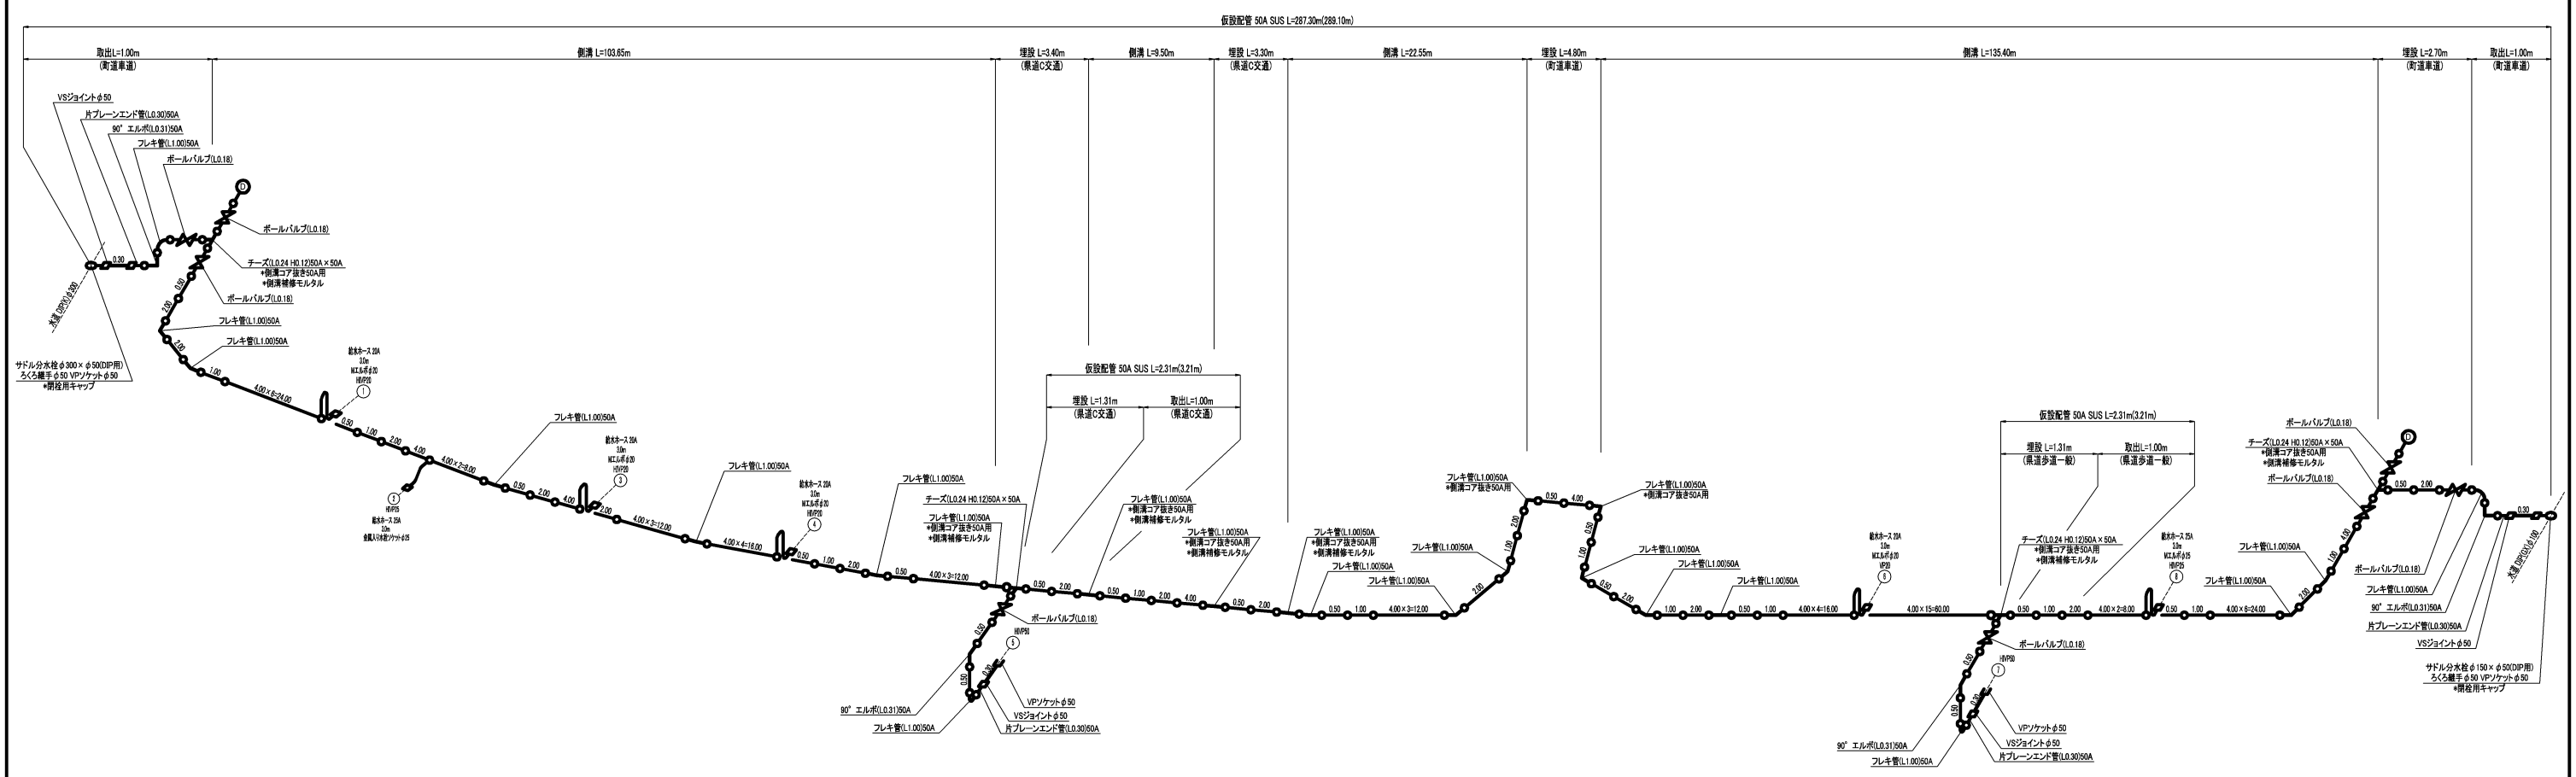


工事名	令和7年度 寿地内配水管布設替工事 第4工区 伊奈町寿一丁目地内			
図面名称	仮設管平面図 仮設管配管図			
縮尺	図示	単位	mm	3 7
事業主	伊奈町上下水道課			


土工標準図

縮尺 1:30

県道C交通

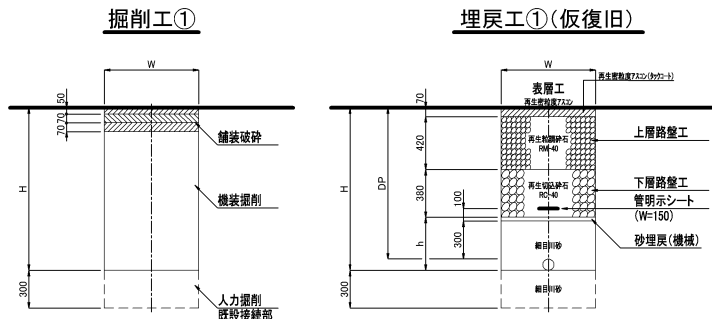


- * 撤去部(新設配管なし)の埋戻材についても、細目川砂を使用する。
- * 仮設管(設置時)埋設部の路盤材については、発生路盤材を使用する。

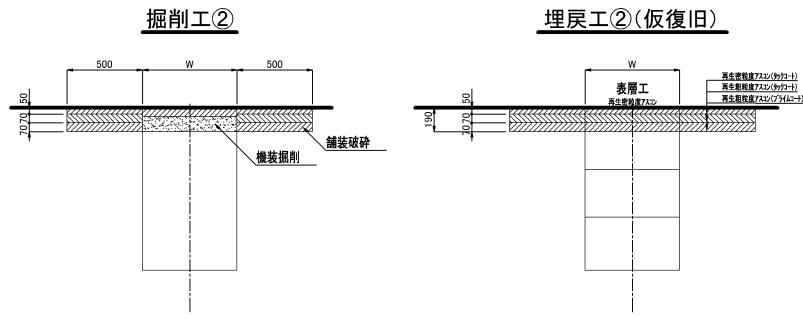

呼び径	外径	DP	W	H	h	
φ300	320	1200	900	1520	850	
φ300	320	2200	900	2520	1650	
φ250	270	1200	600	1470	600	
φ250	270	2200	900	2470	1600	
φ150	170	1200	600	1370	500	
φ75	90	1200	600	1290	420	
仮設管	-	-	600	1200	330	取出部
給水管	-	-	600	1200	330	


県道(歩道一般)

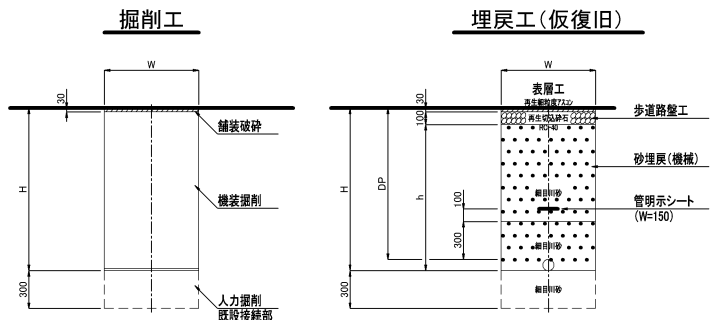

- * 撤去部(新設配管なし)の埋戻材についても、細目川砂を使用する。
- * 仮設管(設置時)埋設部の路盤材については、発生路盤材を使用する。

呼び径	外径	DP	W	H	h	
φ150	170	1200	600	1370	1240	
仮設管	-	-	600	1200	1070	取出部
給水管	-	-	600	1200	1070	


町道(車道)

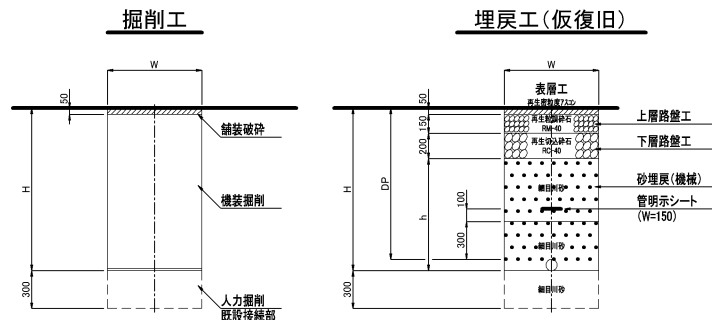

- * 撤去部(新設配管なし)の埋戻材についても、細目川砂を使用する。
- * 仮設管(設置時)埋設部の路盤材については、発生路盤材を使用する。

呼び径	外径	DP	W	H	h	
φ300	320	1300	900	1620	1220	
φ300	320	2200	900	2520	2120	
φ150	170	1200	600	1370	970	
φ75	90	1200	600	1290	890	
仮設管	-	-	600	550	100	埋設部

県道(歩道乗入)

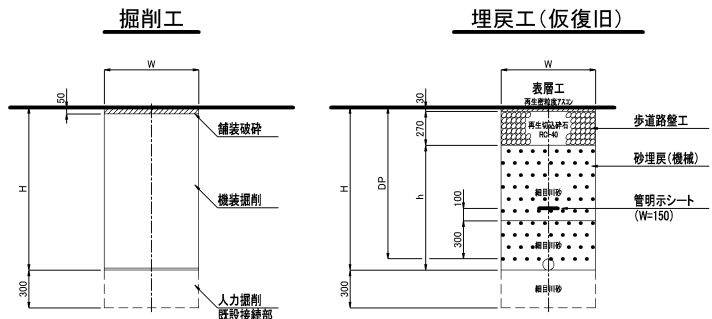


- * 撤去部(新設配管なし)の埋戻材についても、細目川砂を使用する。
- * 仮設管(設置時)埋設部の路盤材については、発生路盤材を使用する。

呼び径	外径	DP	W	H	h	
φ150	170	1200	600	1370	1070	
仮設管	-	-	600	1200	900	取出部
給水管	-	-	600	1200	900	

山留工標準図

縮尺 Free

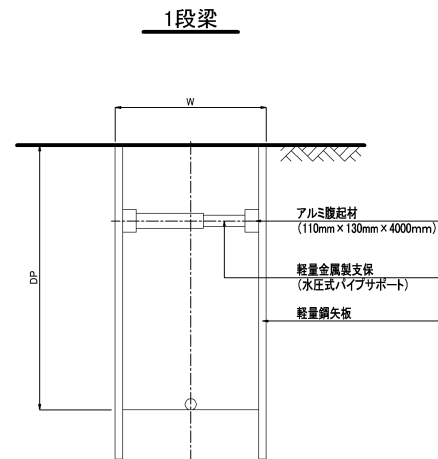

寸法表

工種	矢板材			支保工材	
	種別	矢板長	使用率	段数	種別
軽量鋼矢板 2.00m	軽量鋼矢板	2.00m	100%	1段	軽量金属支保
軽量鋼矢板 2.50m	軽量鋼矢板	2.00m	100%	2段	軽量金属支保

民地内土工図



工事名	令和7年度 寿地内配水管布設替工事 第4工区 伊奈町寿一丁目地内				
図面名称	土 工 詳 細 図				
縮 尺	図 示	単位	mm	図面番号	4
事業主	伊奈町上下水道課				7


給水管切替一覧表

番号	氏名	配水管	既設管	新設管	給水土工延長				給水管延長			分水サドル・密着コア・ろくろ継手			エルボ			止水栓		止水栓弁筐		ソケット					その他						備考				
					県道 C	県歩 一般	県歩 乗入	民地	φ50	φ25	φ20	DIP φ150 × φ50	DIP φ150 × φ30	DIP φ150 × φ25	φ50	φ25	φ20	φ25	φ20	道路	住宅	HI φ50	HI φ30 × φ25	HI φ25	HI φ25 × φ20	HI φ20	接続 MC φ50	接続 MC φ25	接続 MC φ20	接続 キャップ ¹	接続 キャップ ²	接続 キャップ ³					
1	不明	φ150	HI φ20	φ20	1.0						1.6			1			2								1	1			1			1	道路内接続	0.6	右		
2	長峯	φ150	HI φ25	φ25	1.0					1.6			1		2							1	1				1			1			道路内接続	0.6	左		
3	横山	φ150	HI φ20	φ20	1.0						1.6			1			2							1	1			1			1			道路内接続	0.6	右	
4	船戸	φ150	HI φ20	φ20			1.0				1.6			1			2							1	1			1				1			道路内接続	0.6	右
5	連合管(6戸)	φ150	HI φ50	φ50	1.0				1.6			1			2							2				1			1					道路内接続	0.6	右	
6	間中	φ150	VP φ20	φ20	0.8	1.8		0.5			3.7			1			2		1		1				1	1			1			1			宅地内接続	0.6	右
7	プラチナホーム伊奈なのはな	φ150	HI φ50	φ50		1.0			1.6			1			2							2				1				1				道路内接続	0.6	右	
8	清水倉庫	φ150	HI φ25	φ25		1.0				1.6			1		2								1	1			1			1				道路内接続	0.6	右	
計					4.8	3.8	1.0	0.5	3.2	3.2	8.5	2	2	4	4	4	8		1		1	4	2	2	4	4	2	2	4	2	2	4					

仮設給水管切替一覧表


番号	氏名	配水管	既設管	新設管	仮設給水土工延長				仮設給水管延長		給水ホース				金属入水栓ソケット		PP継手(メスネジ)		その他				備考	
					取出・接続		埋設		25A	20A	25A		20A		φ25	φ20	φ25	φ20	MILホ ¹ 25A	MILホ ² 20A	コア 抜き	民地 掘削		
					県道 C	県歩 一般	県道 C	県歩 一般			1.5m	3.0m	1.5m	3.0m										
1	不明	φ150	HI φ20	φ20						3.0				1						1				
2	長峯	φ150	HI φ25	φ25	1.5				3.0			1			1						1			
3	横山	φ150	HI φ20	φ20						3.0				1						1				
4	船戸	φ150	HI φ20	φ20						3.0				1						1				
5	連合管(6戸)	φ150	HI φ50	φ50																				
6	間中	φ150	VP φ20	φ20						3.0				1						1				
7	プラチナホーム伊奈なのはな	φ150	HI φ50	φ50																				
8	清水倉庫	φ150	HI φ25	φ25					3.0			1						1						
計					1.5				6.0	12.0		2		4	1				1	4	1			

給水管切替標準図 縮尺 1:10

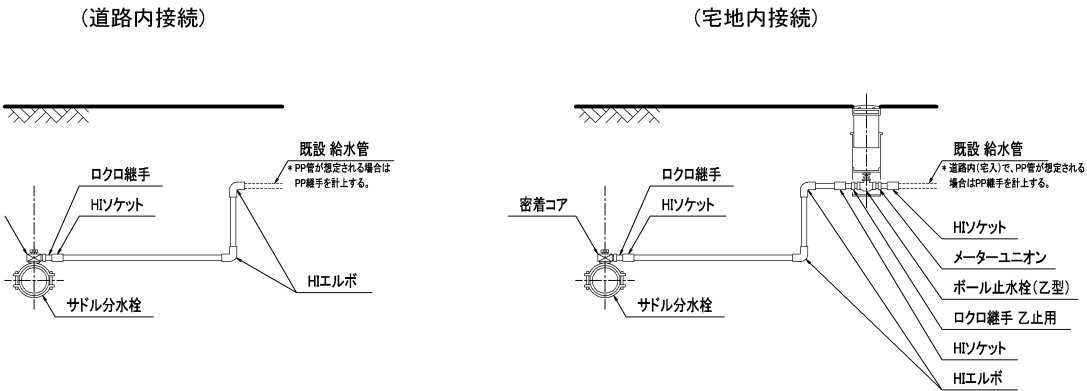


仕切弁設置標準図 縮尺 1:10

平面図

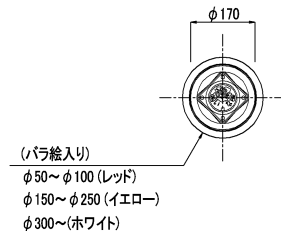


断面図

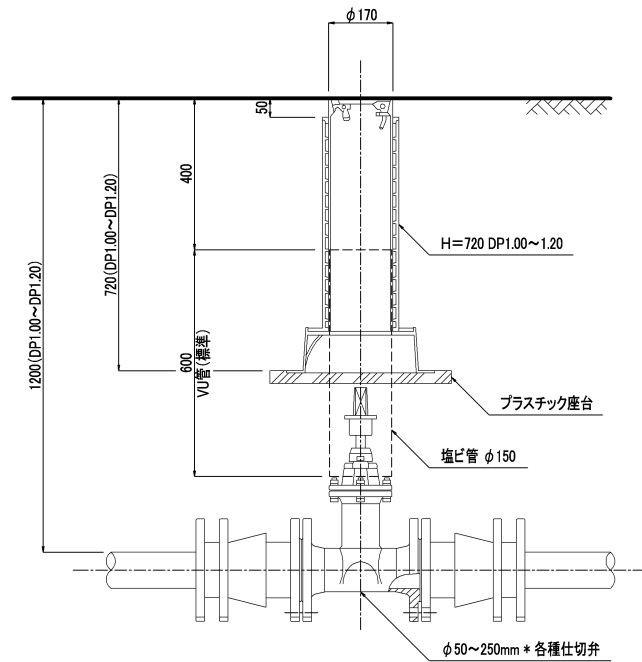


消火栓設置標準図 縮尺 1:10

平面図

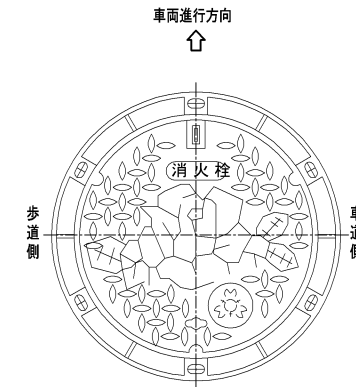

断面図

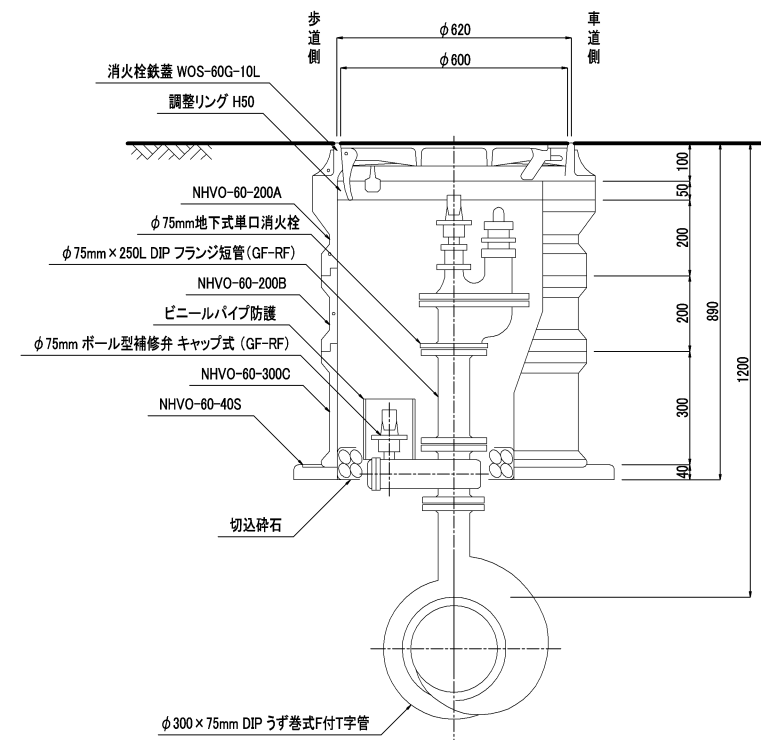


工事名	令和7年度 寿地内配水管布設替工事 第4工区 伊奈町寿一丁目地内				
図面名称	そ の 他 詳 細 図				
縮 尺	図 示	単位	mm	図面番号	6 7
事業主	伊奈町上下水道課				

縮尺 Free

施工標準図



 A-A断面図



日本ダクタイル鉄管協会認定品

① ② ③

粉 体 塗 装 管

日本ダクタイル鉄管協会認定品

① ② ③

粉 体 塗 装 管

- ① 日本ダクタイル鉄管協会の標章
- ② 供給会社の略号
- ③ 製造会社の略号

縮尺 Free

埋設シート



再生材料を50%使用
再生プラスチック

この下に水道管あり注意立会いを求めています。
伊奈町上下水道課 TEL048-721-5555

巾 150m
色 青色地:白文字
長さ 50m

管明示テープ



⁶ R-PE

再生材料を使用50%
再生プラスチック

項 目	規格値
厚さ (mm)	0.18±0.02
巾 (mm)	30±1.0
長さ (mm)	20 以上
地 色	青
文字色	白

工事名	令和7年度 寿市内配水管布設替工事 第4工区 伊奈町寿一丁目地内			
図面名称	ポリエチレン被覆工標準図 管明示工標準図			
縮尺	図示	単位	mm	図面番号 7
事業主	伊奈町上下水道課			7