


工事内訳


種別	形状寸法	単位	数量	備考
DIP布設工	75mm	m	56.8	1種管 GX形 内面エポキシ樹脂粉体塗装
DIP布設工	100mm	m	446.2	1種管 GX形 内面エポキシ樹脂粉体塗装
DIP布設工	150mm	m	0.8	1種管 GX形 内面エポキシ樹脂粉体塗装
仕切弁 設置工	100mm	基	6.0	GX形 ソフトシール弁
消火栓 設置工	100mm×75mm	基	3.0	補修弁レバー式
給水装置 分岐替工		箇所	42.0	
本復旧工		m ²	2,570.0	45型

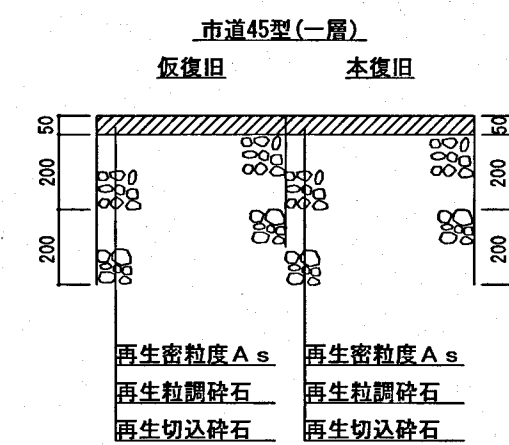

種類	線種
雨水	
汚水	
ガス	
電力	
TEL	


平面図 1/500

2-① 配水管 φ150 DIP-GX
L=0.8m dp=1.30m

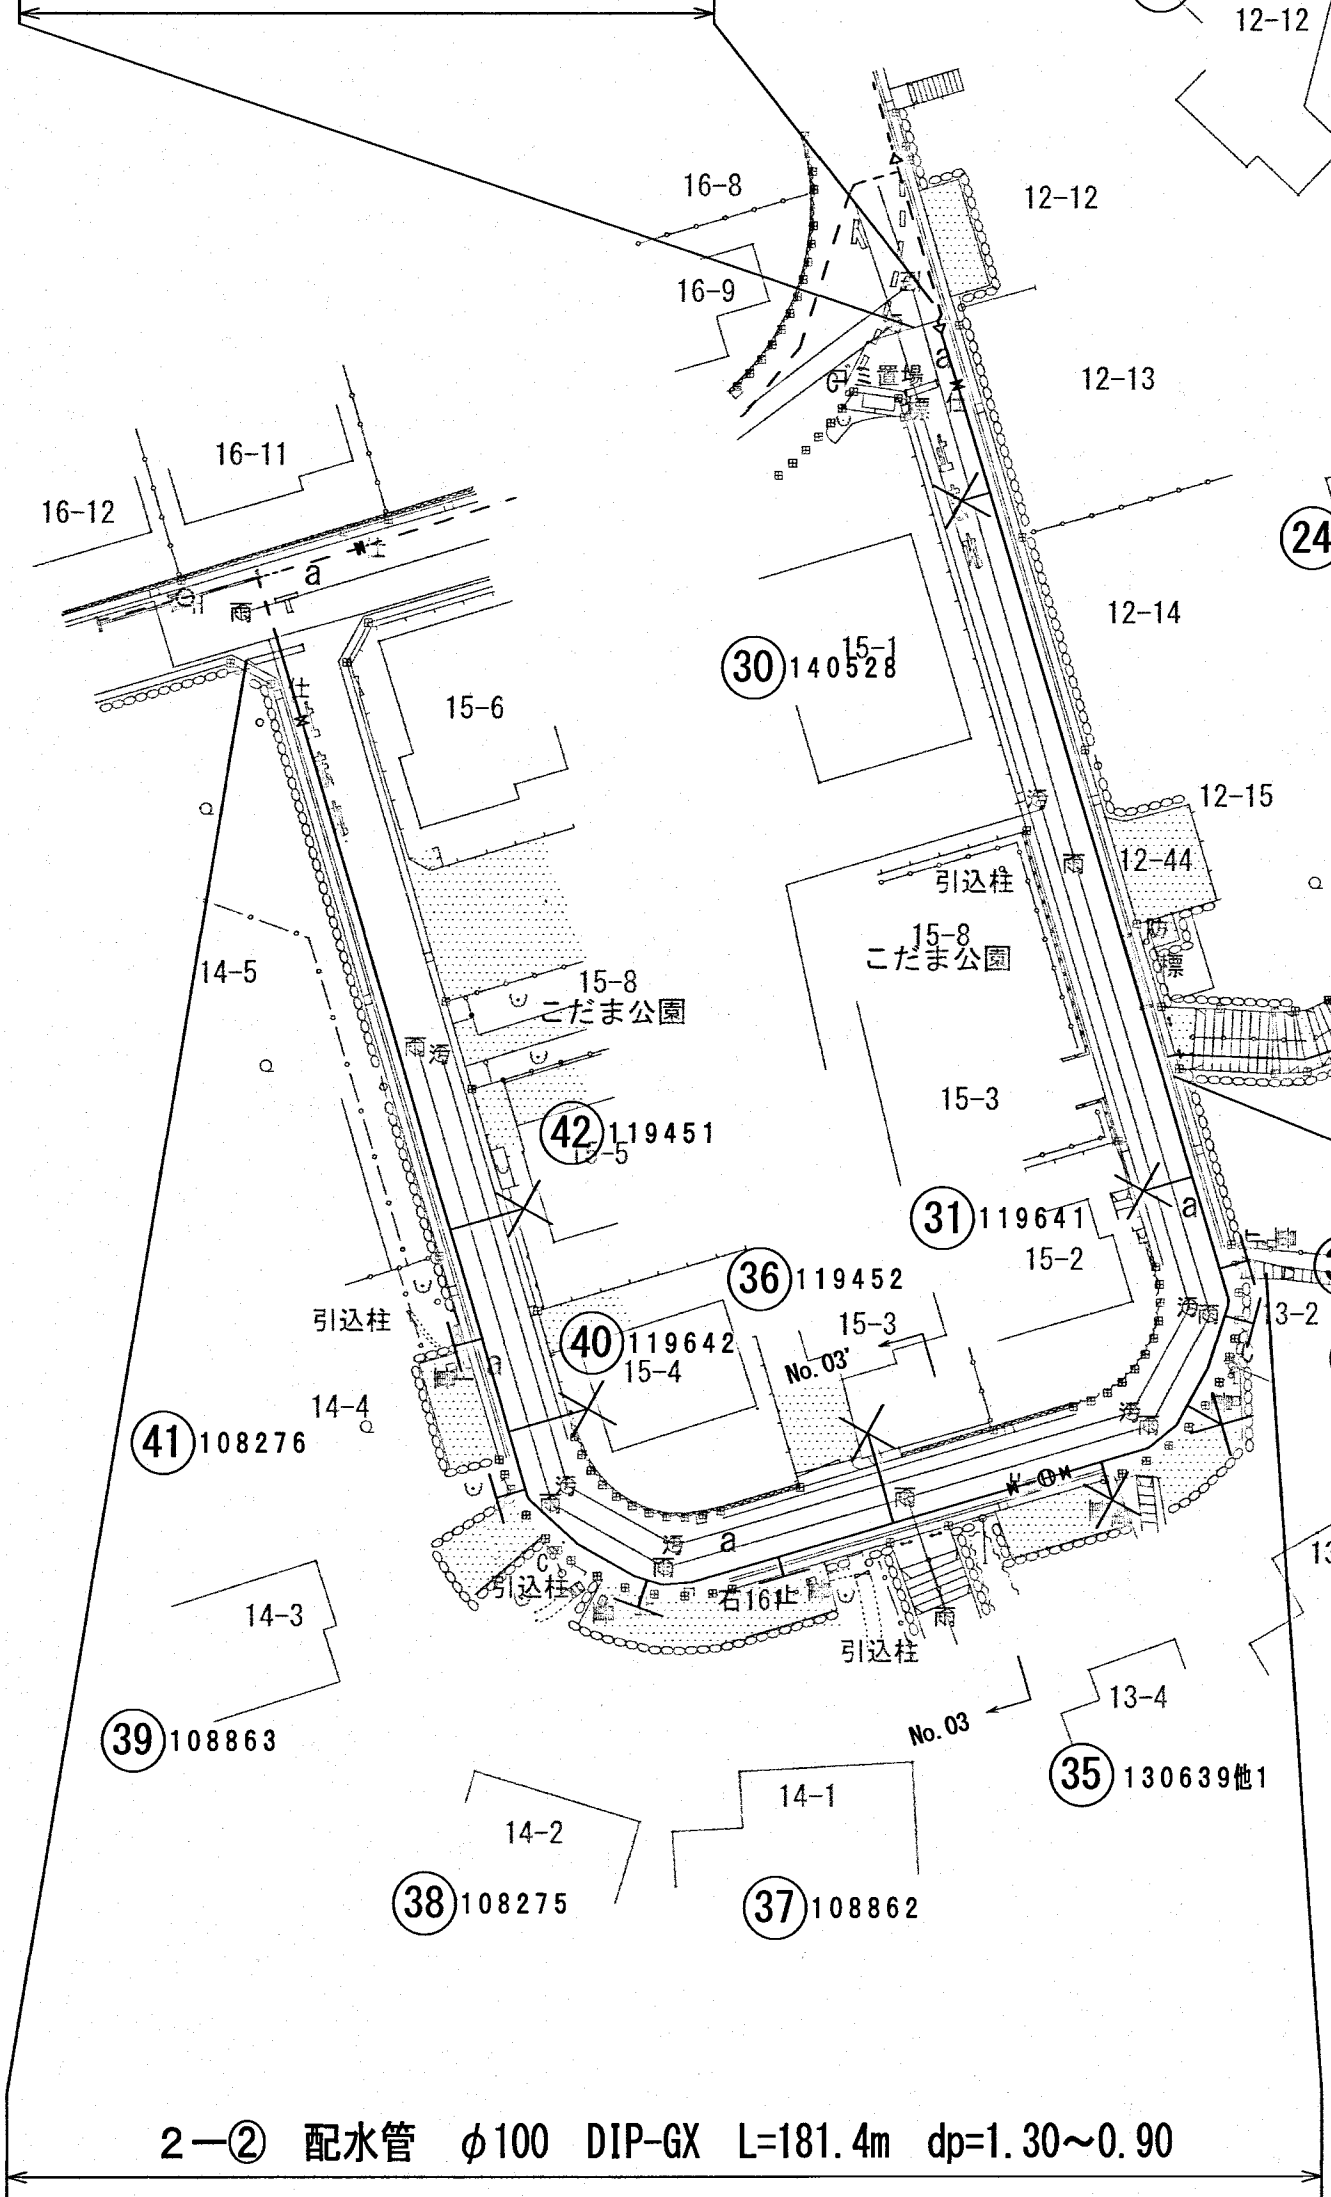

2-② 配水管 φ100 DIP-GX L=181.4m dp=1.30~0.90

1-① 配水管 φ100 DIP-GX L=264.8m dp=1.30~0.90m

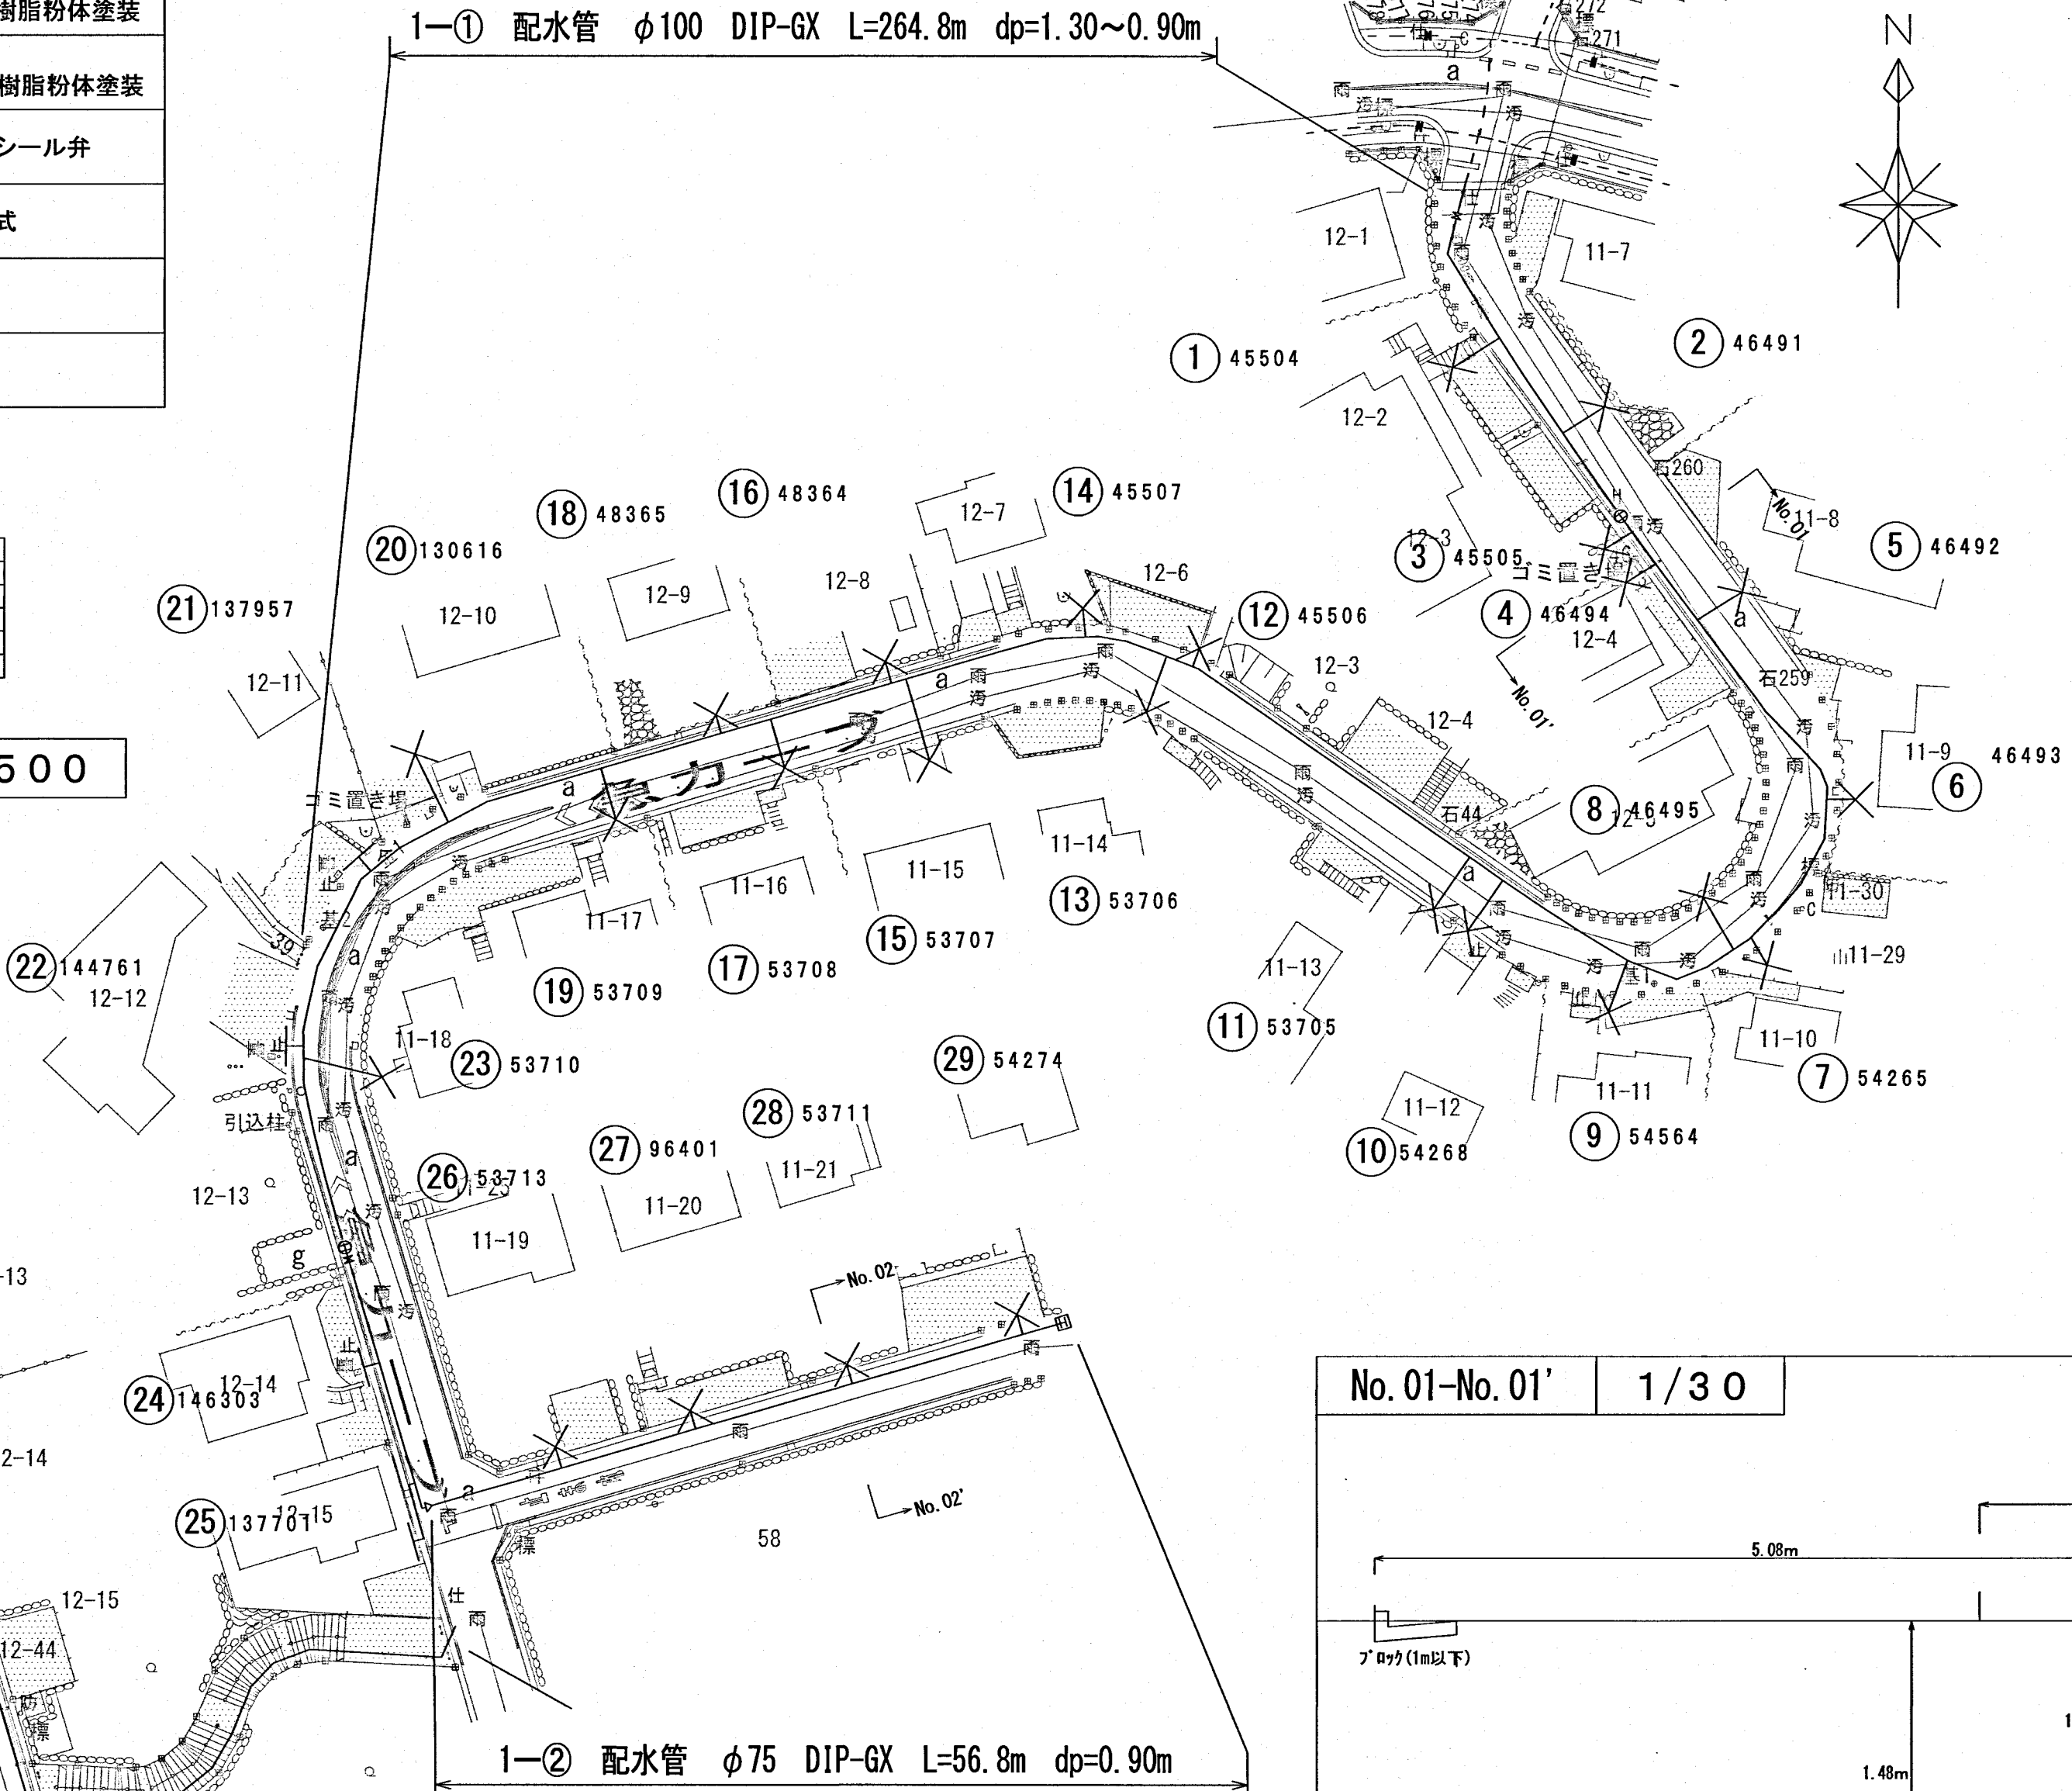


1-② 配水管 φ75 DIP-GX L=56.8m dp=0.90m


撤去管 エアミルクによる充填 46.6m

断面図 1/30


No. 02-No. 02' 1/30

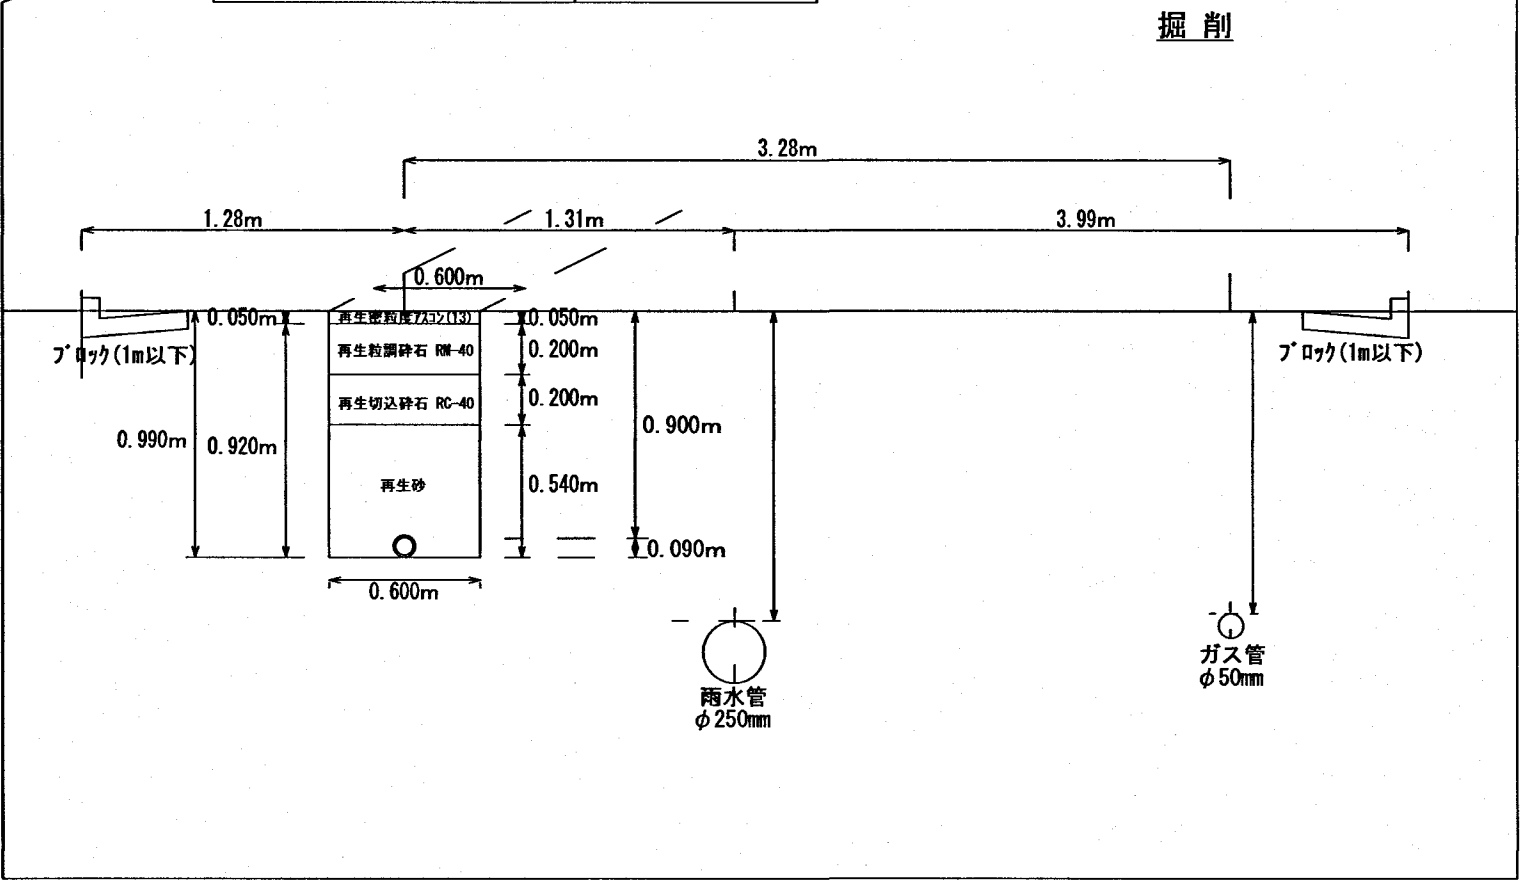

No. 01-No. 01' 1/30

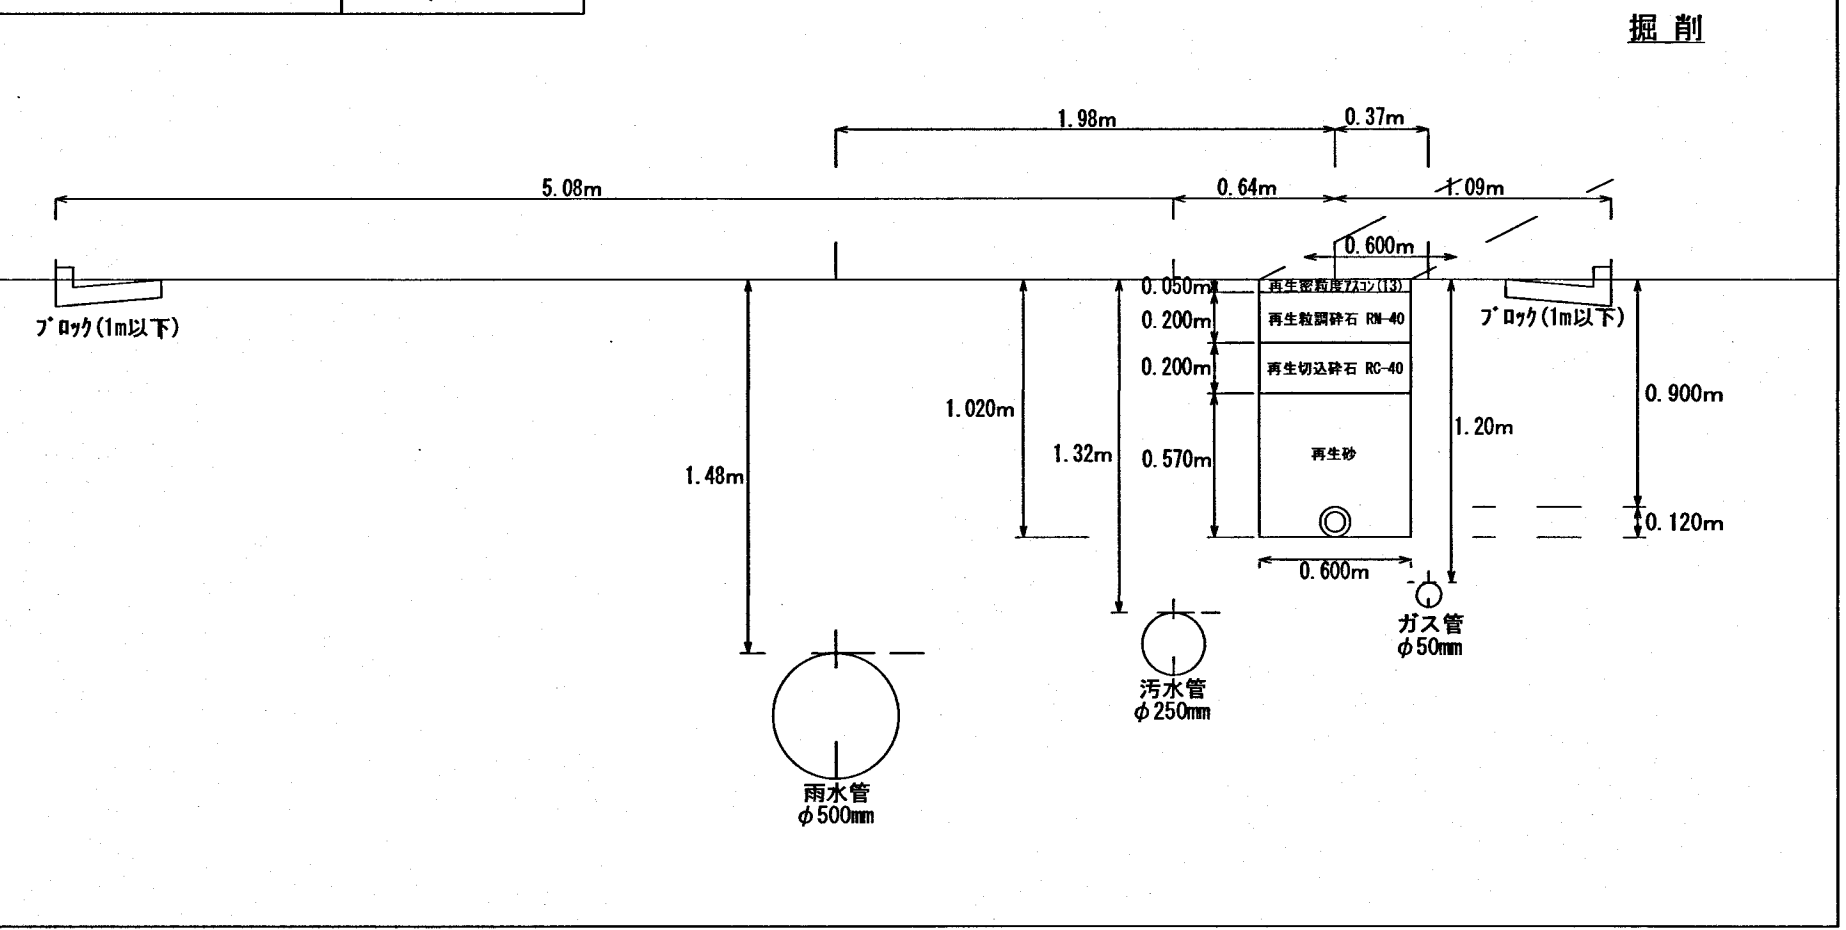


No. 03-No. 03' 1/30

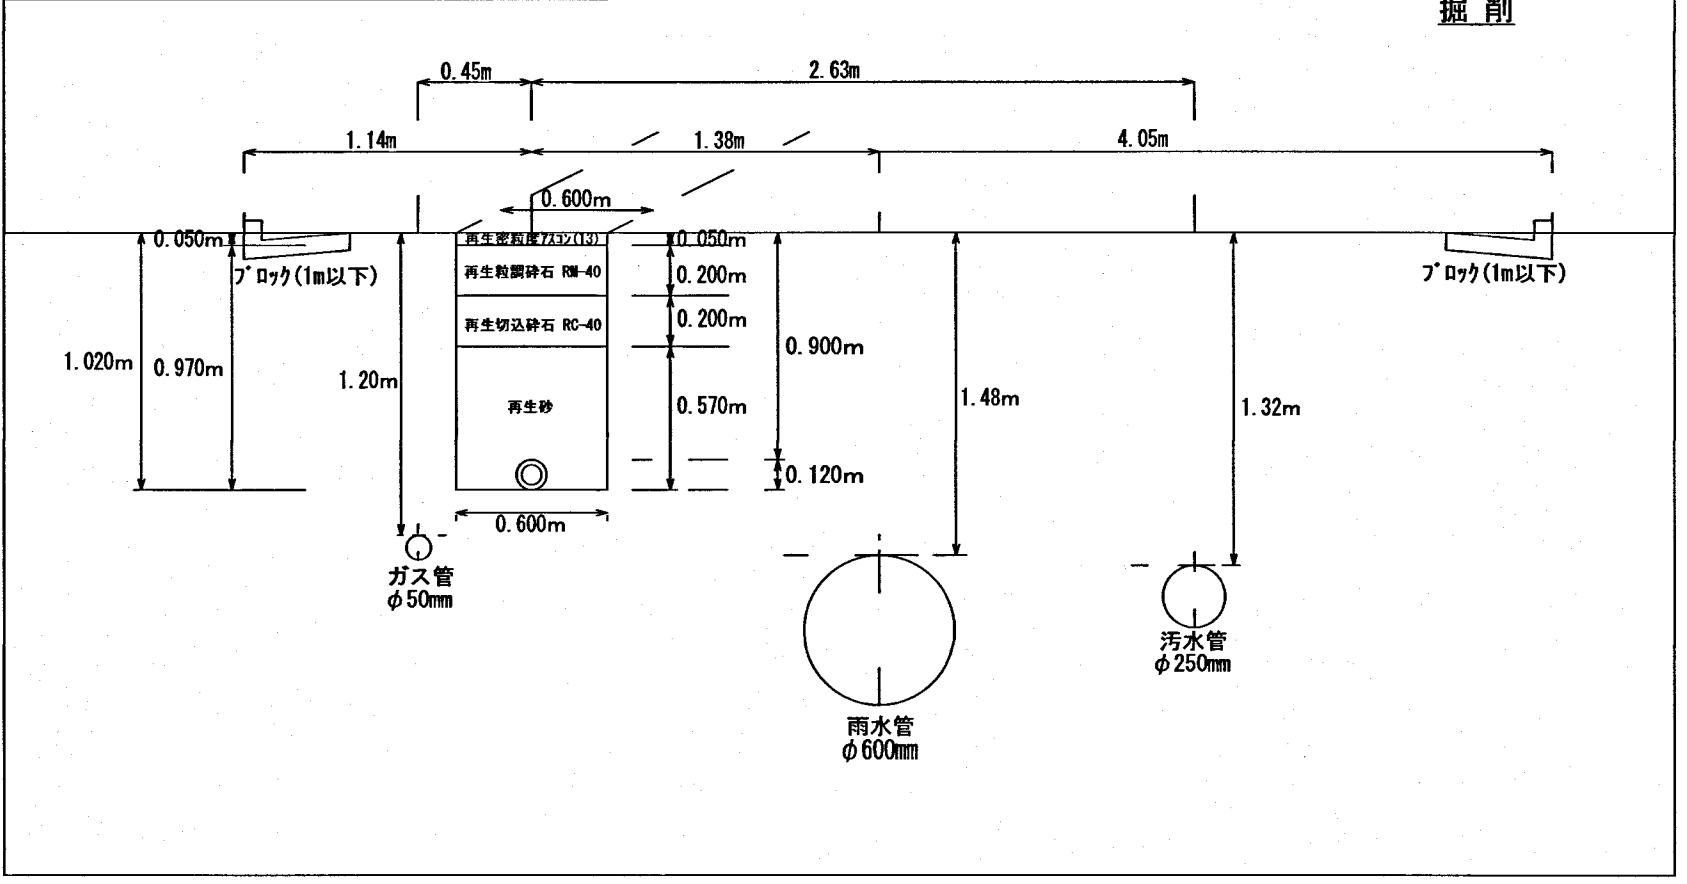

給水装置分岐替工

給水番号 45504 接続工程 宅地内止水 口径 φ25	給水番号 46491 接続工程 宅地内止水 口径 φ25	給水番号 45505 接続工程 宅地内止水 口径 φ25	給水番号 46494 接続工程 道路止水 口径 φ25	補助管番号 46492 接続工程 道路止水 口径 φ25	給水番号 46493 接続工程 道路止水 口径 φ25	給水番号 54265 接続工程 道路止水 口径 φ25
給水番号 46495 接続工程 道路止水 口径 φ25	給水番号 54564 接続工程 宅地内止水 口径 φ25	補助管番号 54268 接続工程 宅地内止水 口径 φ25	給水番号 53705 接続工程 宅地内止水 口径 φ25	給水番号 45506 接続工程 道路止水 口径 φ25	給水番号 53706 接続工程 道路止水 口径 φ25	給水番号 45507 接続工程 道路止水 口径 φ25
給水番号 53707 接続工程 宅地内止水 口径 φ25	給水番号 48364 接続工程 道路止水 口径 φ25	補助管番号 53708 接続工程 道路止水 口径 φ25	給水番号 48365 接続工程 道路止水 口径 φ25	給水番号 53709 接続工程 道路止水 口径 φ25	給水番号 130616 接続工程 宅地内止水 口径 φ25	給水番号 137957 接続工程 道路止水 口径 φ25
給水番号 144761 接続工程 道路止水 口径 φ25	給水番号 53710 接続工程 道路止水 口径 φ25	補助管番号 146303 接続工程 道路止水 口径 φ25	給水番号 137701 接続工程 道路止水 口径 φ25	給水番号 53713 接続工程 道路止水 口径 φ25	給水番号 96401 接続工程 道路止水 口径 φ25	給水番号 53711 接続工程 道路止水 口径 φ25
給水番号 54274 接続工程 道路止水 口径 φ25	給水番号 140528 接続工程 道路止水 口径 φ25	補助管番号 119641 接続工程 道路止水 口径 φ25	給水番号 158278 接続工程 道路止水 口径 φ25	給水番号 147557 接続工程 道路止水 口径 φ25	給水番号 122801 接続工程 宅地内止水 口径 φ25	給水番号 130639他1 接続工程 宅地内止水 口径 φ25
給水番号 119452 接続工程 道路止水 口径 φ25	給水番号 108862 接続工程 道路止水 口径 φ25	補助管番号 108275 接続工程 道路止水 口径 φ25	給水番号 108863 接続工程 道路止水 口径 φ25	給水番号 119642 接続工程 道路止水 口径 φ25	給水番号 108276 接続工程 道路止水 口径 φ25	給水番号 119451 接続工程 道路止水 口径 φ25

案内図 1/3000




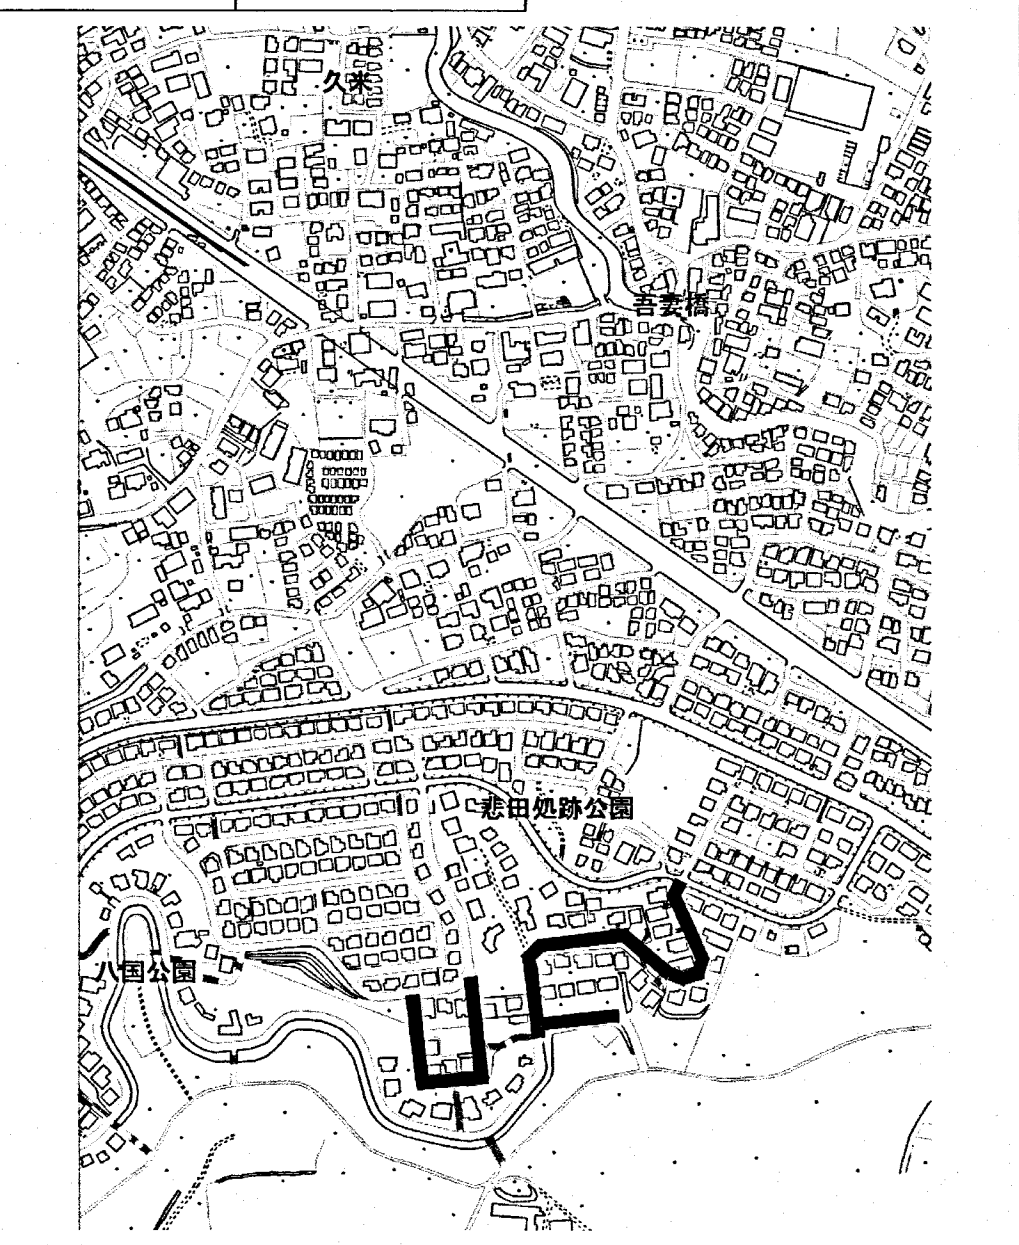


吾妻地区配水管更新第2号工事

工事名	平面図・案内図・断面図	縮尺	図示
図名	1/3	工番	8215
図番		設計	令和8年8月


所沢市上下水道局

割付平面図

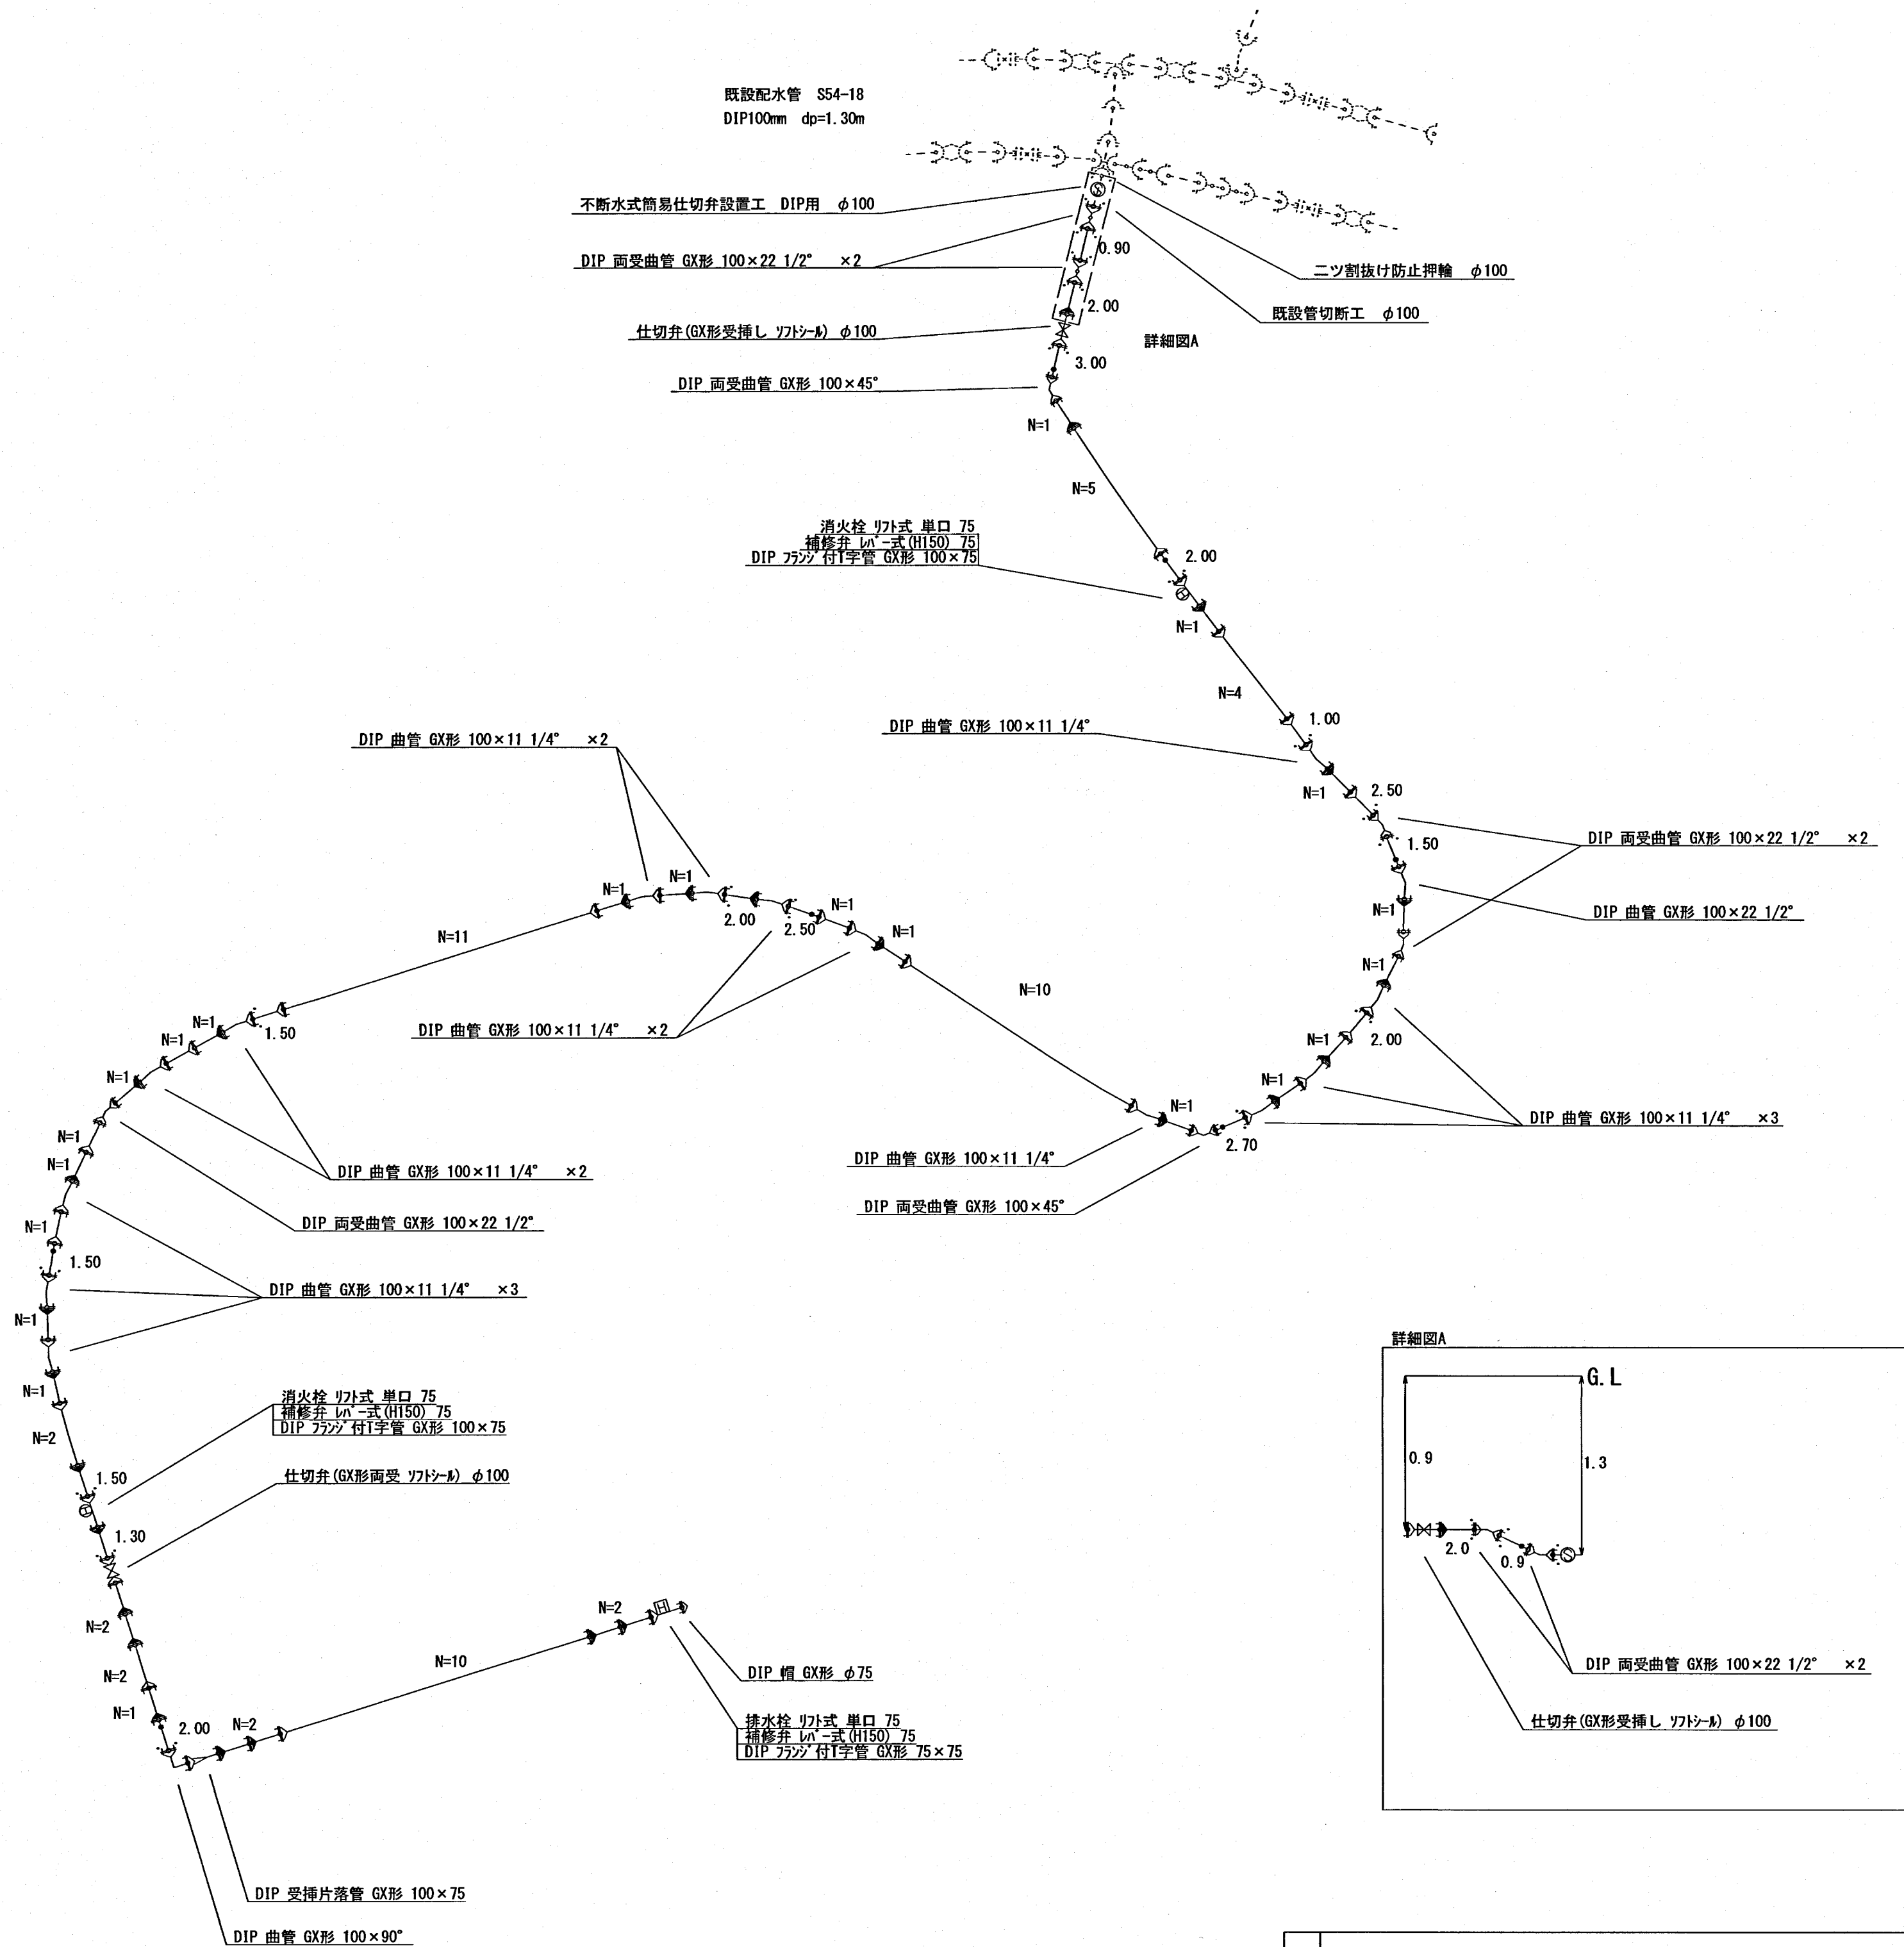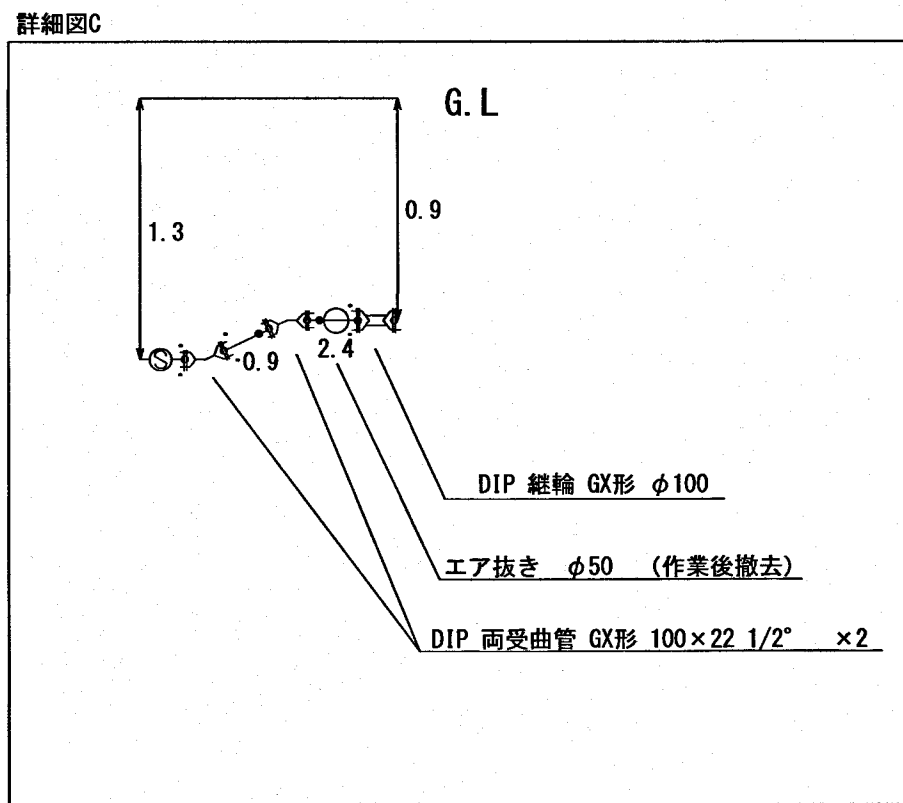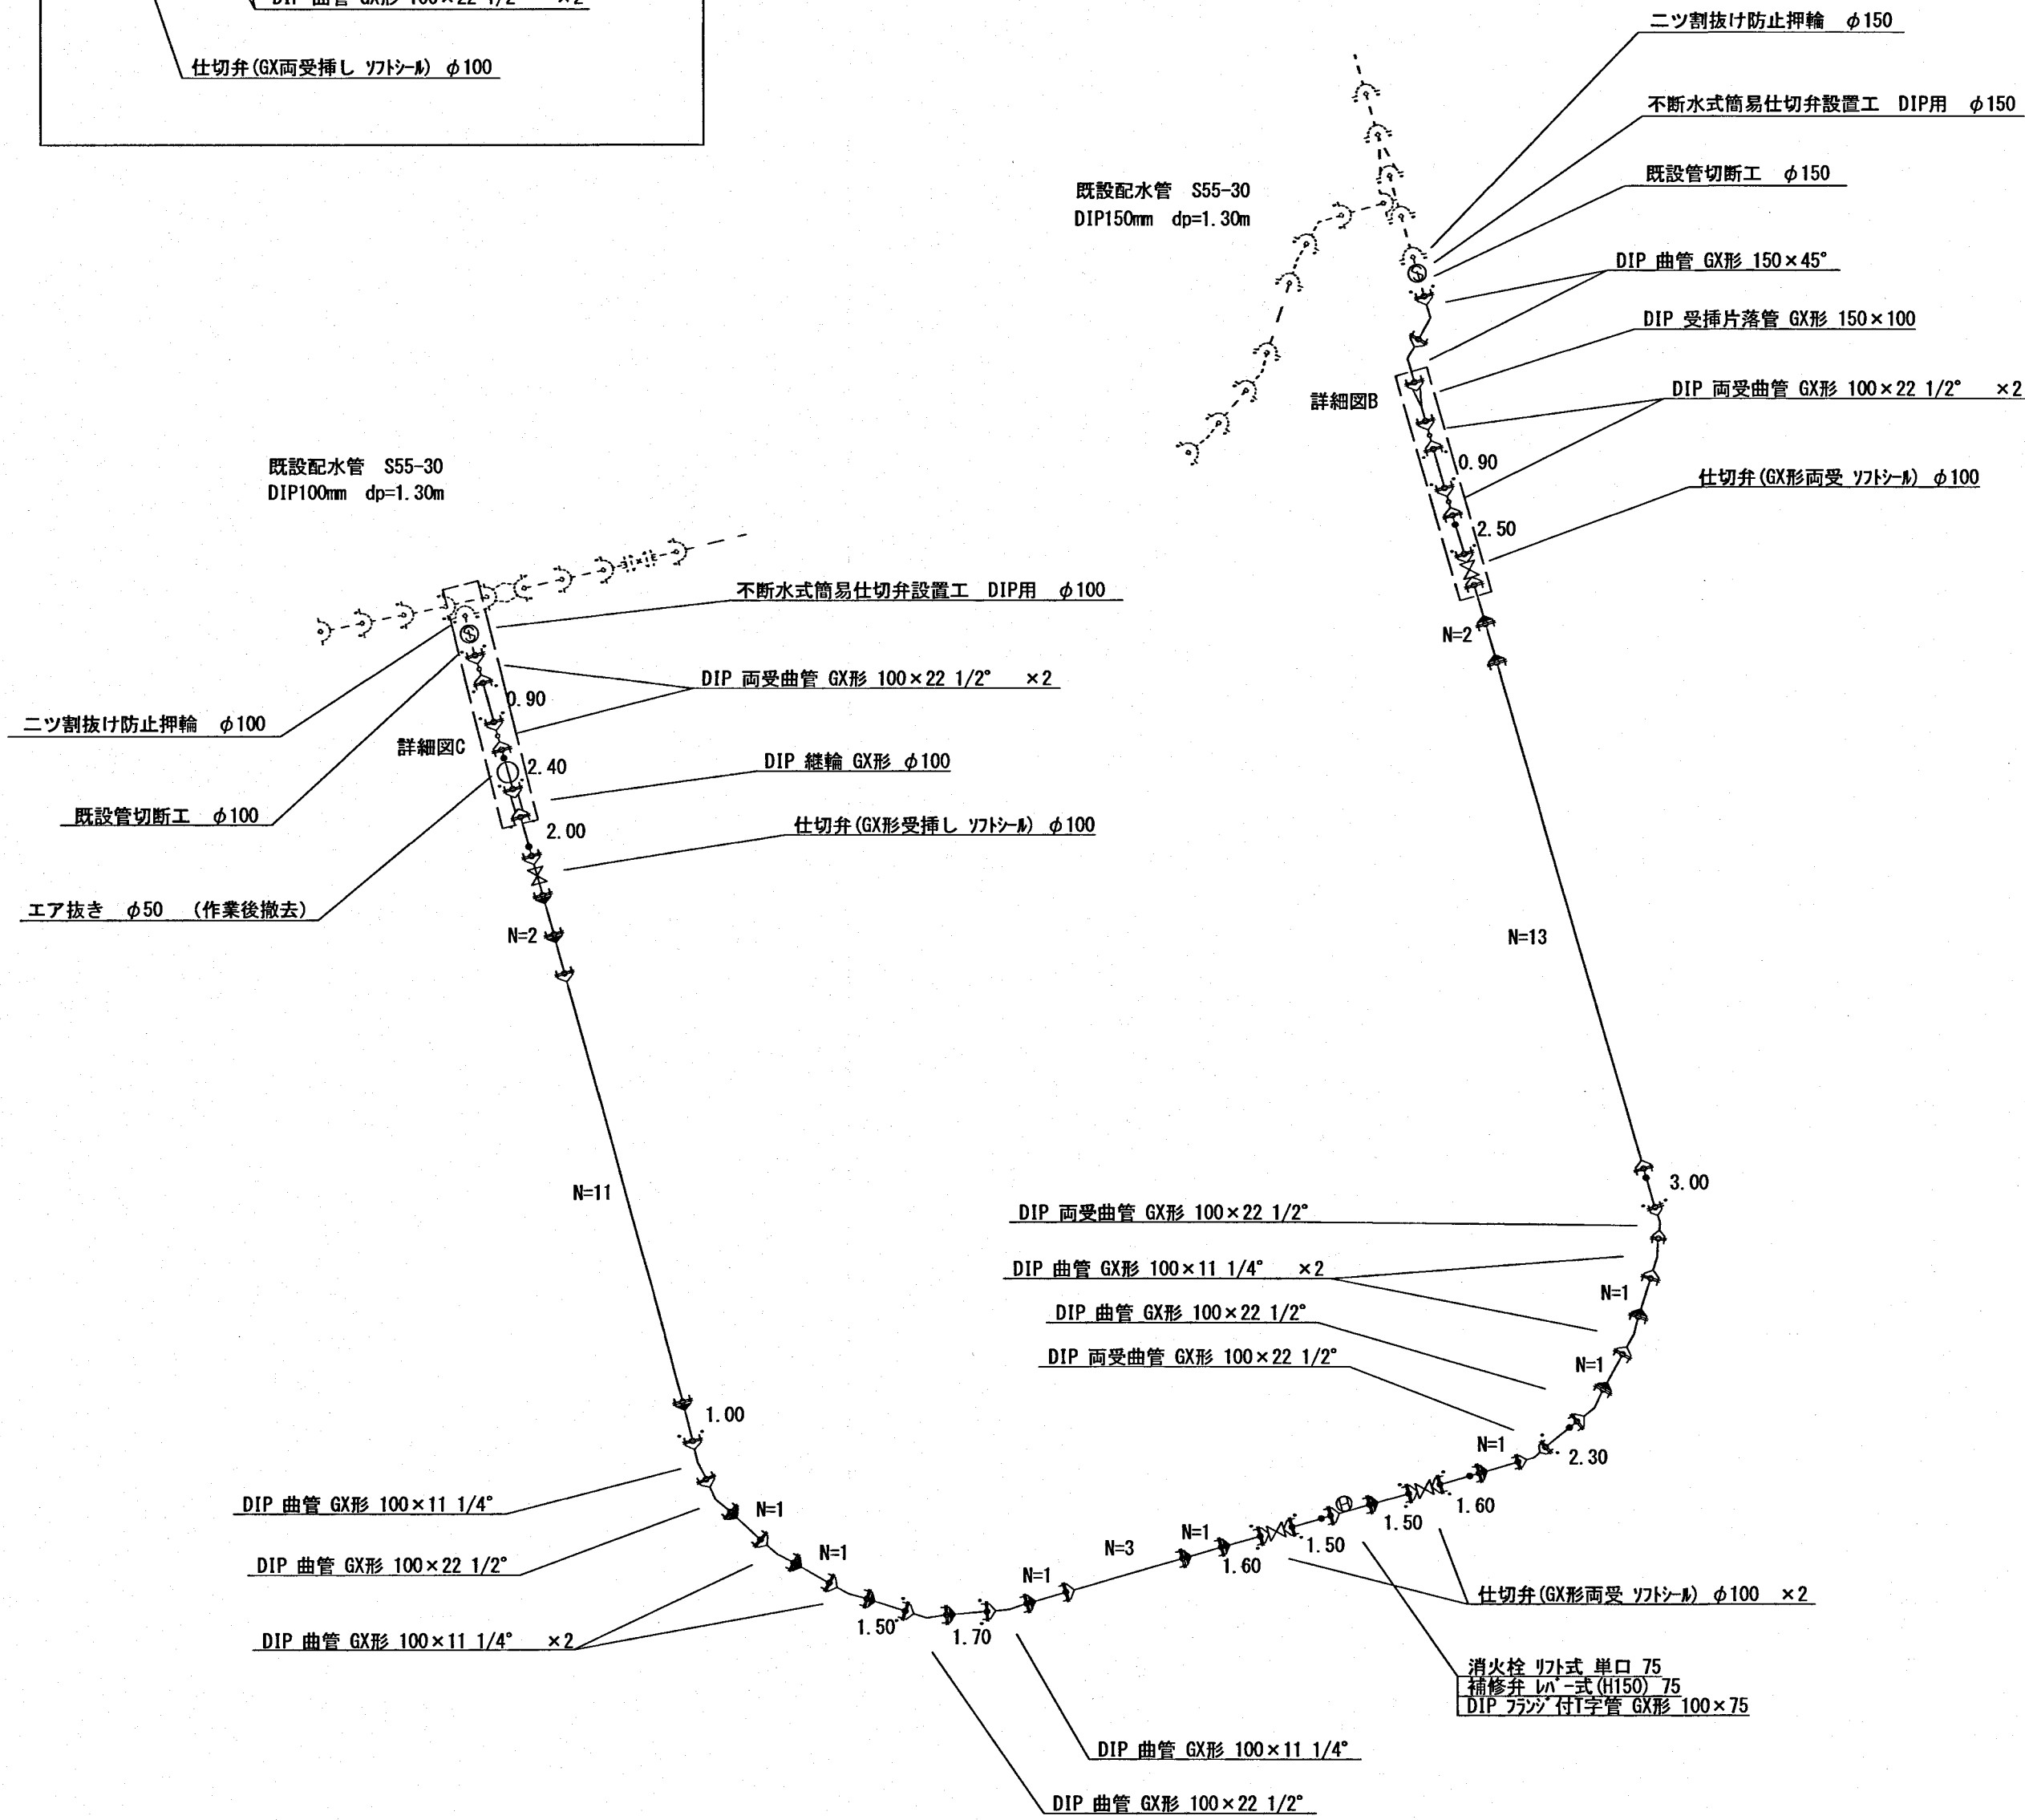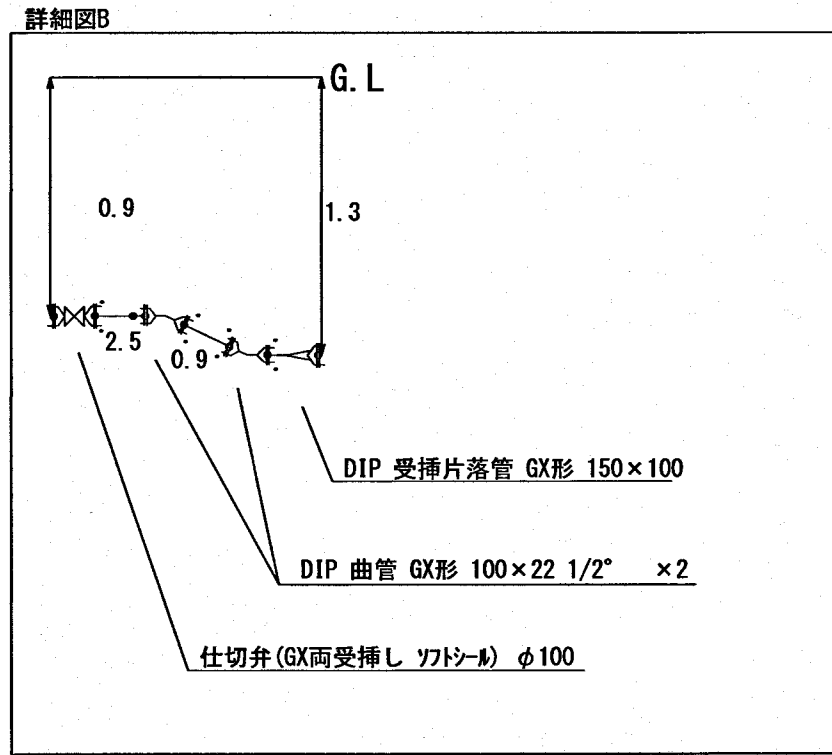


工事名	吾妻地区配水管更新第2号工事			
図名	割付平面図		縮尺	図示
図番	2/3	工番	8215	設計 令和8年8月
所沢市上下水道局				

仮設詳細図② FREE

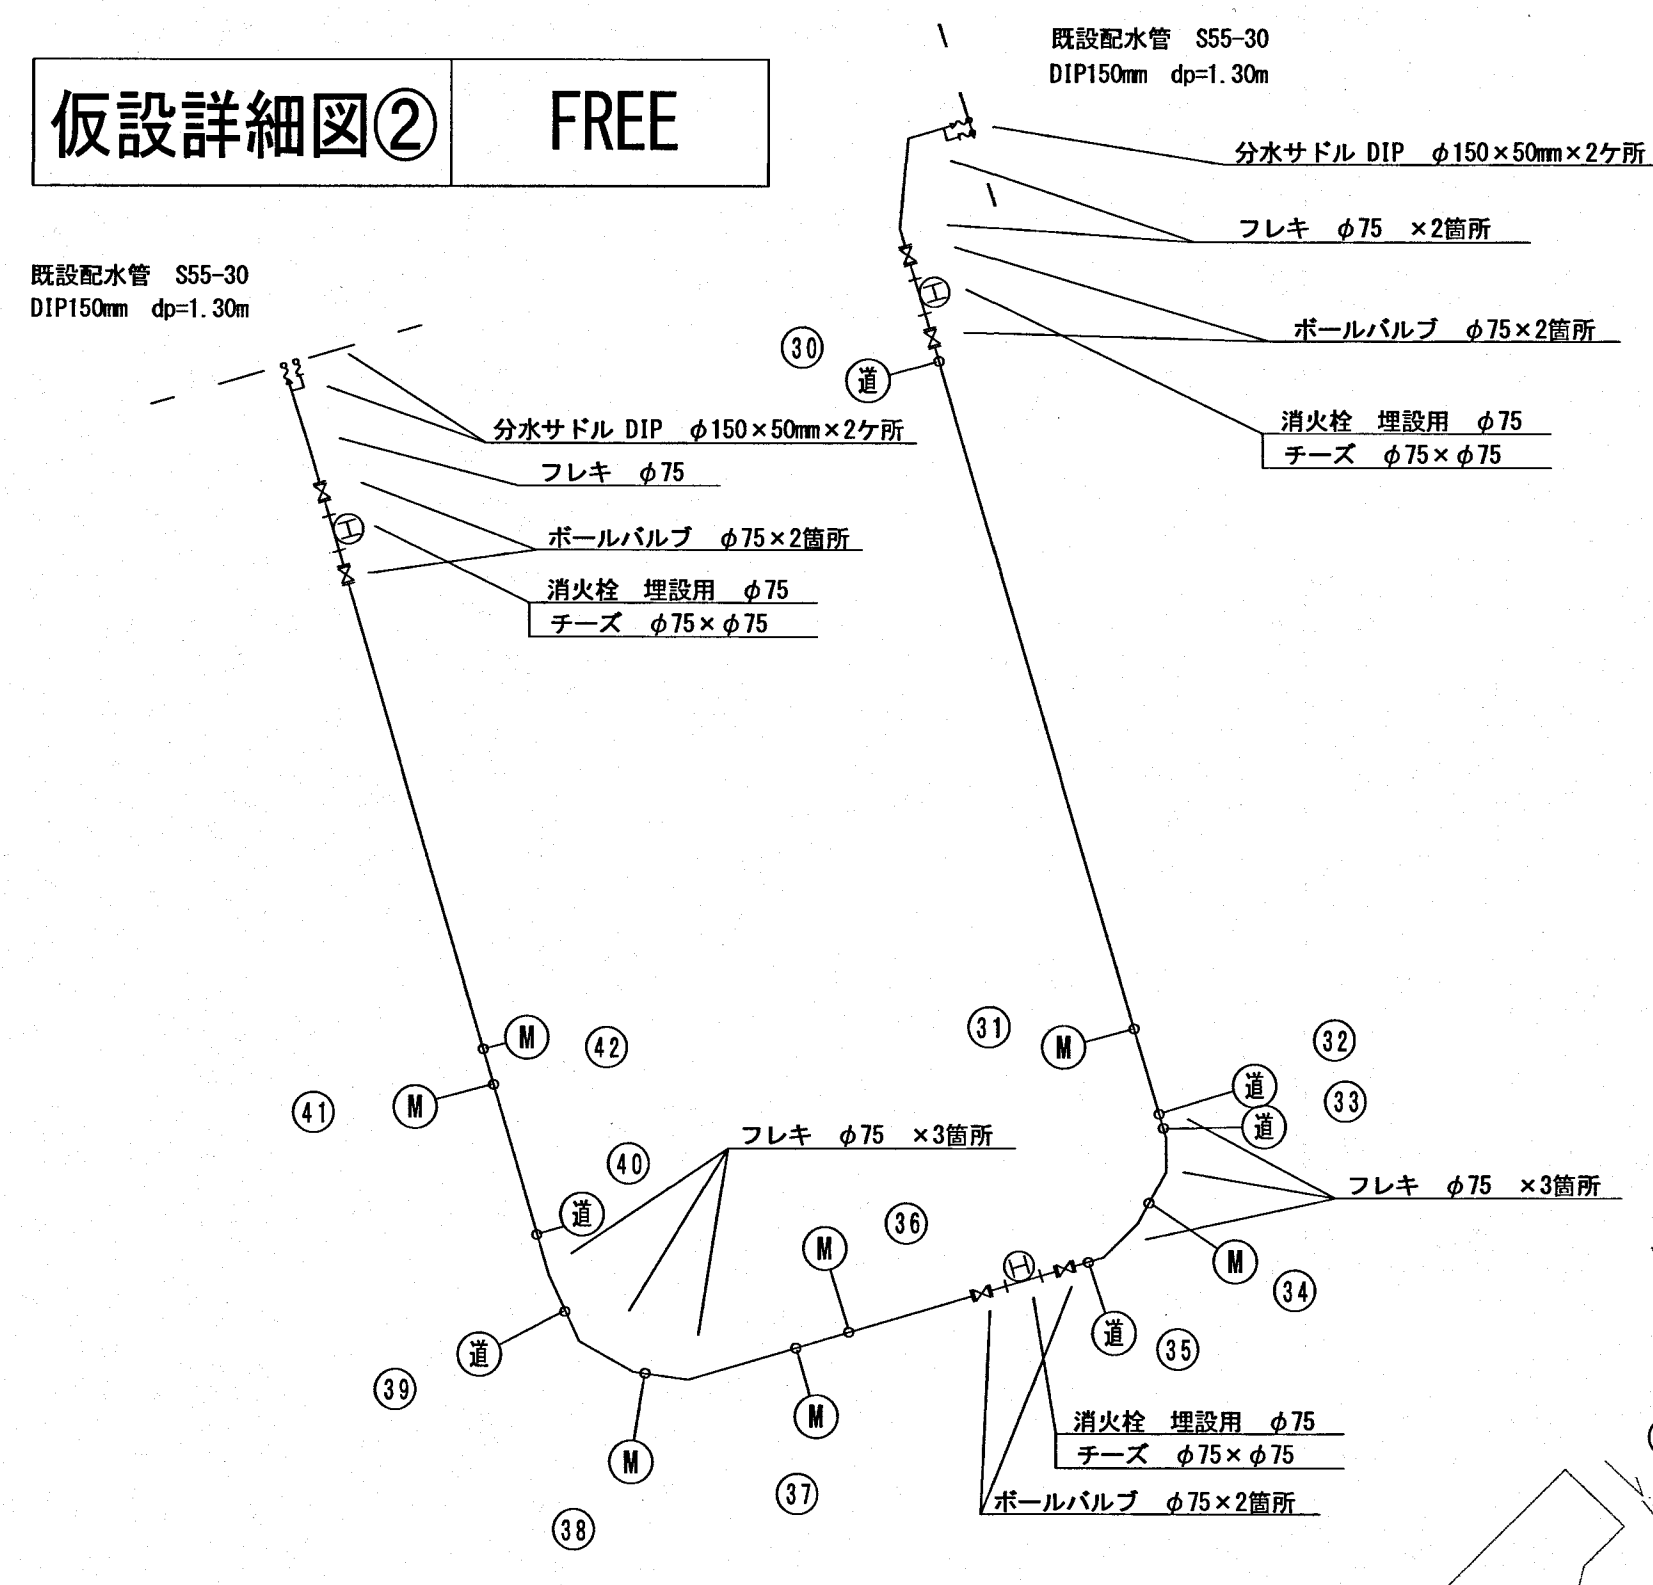

仮設平面図 1/500

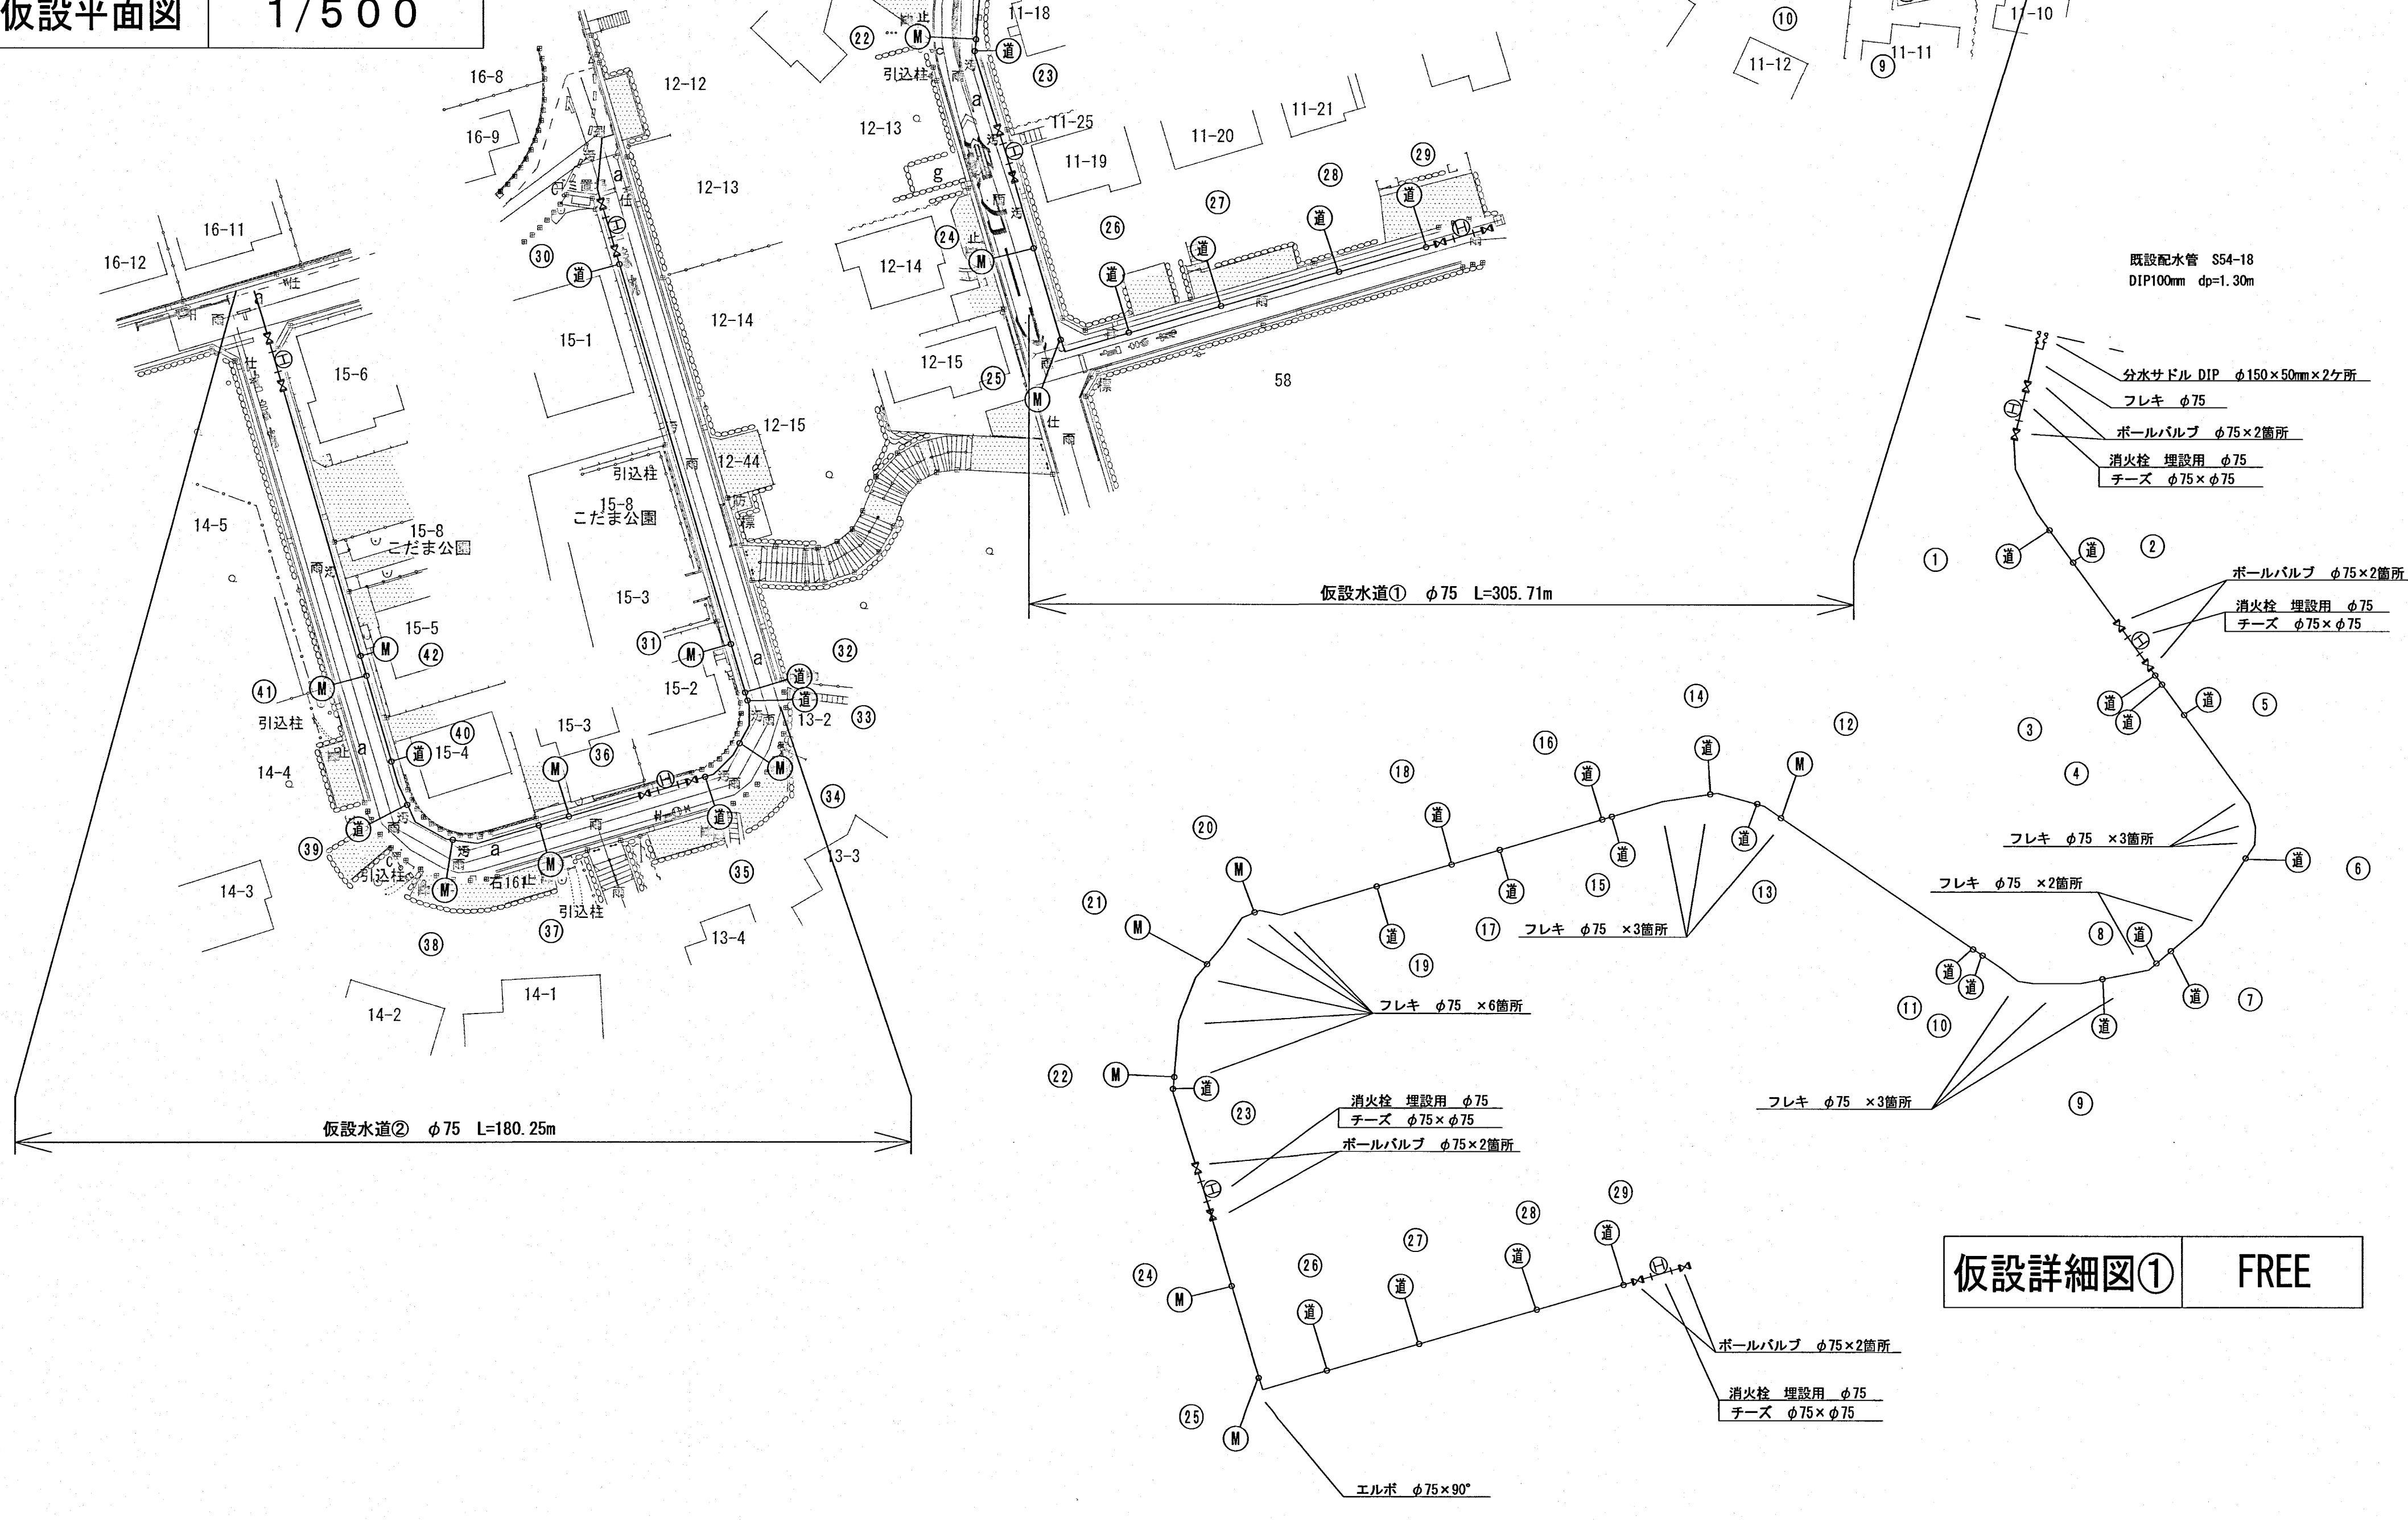

仮設詳細図① FREE

仮設配水管φ75 延長 486.0m ※仮設配水管は全て埋設とする。

名称	形状寸法	数量	単位	適用
仮設給水工 (材共)	メーター接続φ20	13.0	箇所	
" (材共)	道路接続φ25掘削含	29.0	"	
仮設消火栓		7.0	箇所	
仮設配水管レンタル料	φ75	1.0	式	
付帯工		1.0	"	

仮設給水装置分岐替工

1	2	3	4	5
給水番号 45504	給水番号 46491	給水番号 45505	給水番号 46494	給水番号 46492
接続工程 道路接続	接続工程 道路接続	接続工程 道路接続	接続工程 道路接続	接続工程 道路接続
口 径 φ25	口 径 φ25	口 径 φ25	口 径 φ25	口 径 φ25
6	7	8	9	10
給水番号 46493	給水番号 54265	給水番号 46495	給水番号 54564	給水番号 54268
接続工程 道路接続	接続工程 道路接続	接続工程 道路接続	接続工程 道路接続	接続工程 道路接続
口 径 φ25	口 径 φ25	口 径 φ25	口 径 φ25	口 径 φ25
11	12	13	14	15
給水番号 53705	給水番号 45506	給水番号 53706	給水番号 45507	給水番号 53707
接続工程 道路接続	接続工程 メーター接続	接続工程 道路接続	接続工程 道路接続	接続工程 道路接続
口 径 φ25	口 径 φ20	口 径 φ25	口 径 φ25	口 径 φ25
16	17	18	19	20
給水番号 48364	給水番号 53708	給水番号 48365	給水番号 53709	給水番号 130616
接続工程 道路接続	接続工程 道路接続	接続工程 道路接続	接続工程 道路接続	接続工程 メーター接続
口 径 φ25	口 径 φ25	口 径 φ25	口 径 φ25	口 径 φ20
21	22	23	24	25
給水番号 137957	給水番号 144761	給水番号 53710	給水番号 146303	給水番号 137701
接続工程 メーター接続	接続工程 メーター接続	接続工程 道路接続	接続工程 メーター接続	接続工程 メーター接続
口 径 φ25	口 径 φ25	口 径 φ25	口 径 φ20	口 径 φ20
26	27	28	29	30
給水番号 53713	給水番号 96401	給水番号 53711	給水番号 54274	給水番号 140528
接続工程 道路接続	接続工程 道路接続	接続工程 道路接続	接続工程 道路接続	接続工程 道路接続
口 径 φ25	口 径 φ25	口 径 φ25	口 径 φ25	口 径 φ25
31	32	33	34	35
給水番号 119641	給水番号 158278	給水番号 147557	給水番号 122801	給水番号 130639他1
接続工程 メーター接続	接続工程 道路接続	接続工程 道路接続	接続工程 メーター接続	接続工程 道路接続
口 径 φ20	口 径 φ25	口 径 φ25	口 径 φ20	口 径 φ25
36	37	38	39	40
給水番号 119452	給水番号 108862	給水番号 108275	給水番号 108863	給水番号 119642
接続工程 メーター接続	接続工程 メーター接続	接続工程 メーター接続	接続工程 道路接続	接続工程 道路接続
口 径 φ20	口 径 φ20	口 径 φ20	口 径 φ25	口 径 φ25
41	42			
給水番号 108276	給水番号 119451			
接続工程 メーター接続	接続工程 メーター接続			
口 径 φ20	口 径 φ20			



工事名	吾妻地区配水管更新第2号工事		
図名	仮設平面図・仮設詳細図	縮尺	図示
図番	3/3	工番	8215
設計	令和8年8月		
所沢市上下水道局			